



2 标准单人房平面布置图  
PLN 比例 1:40

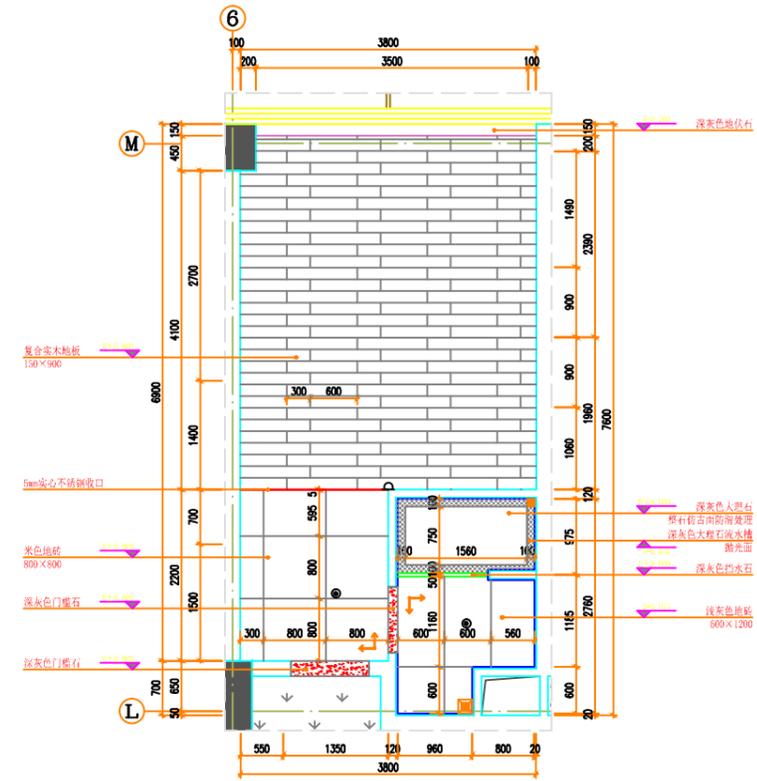

2 标准单人房地面铺装图  
PLN 比例 1:40

注: 表示为开线起点  
注: 未注明门槛石均为深灰色门槛石 填充 均为深灰色门槛石

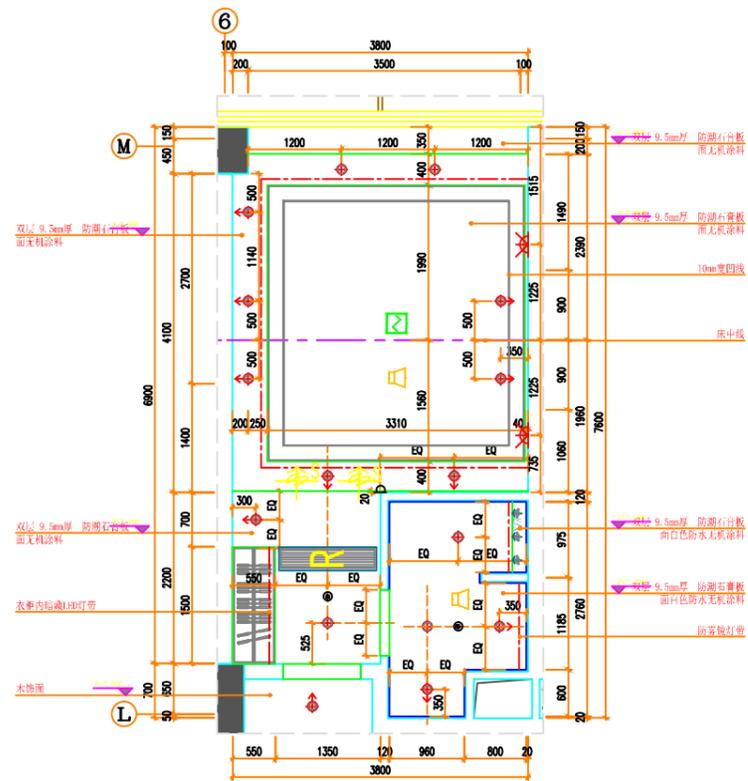

2 标准单人房天花布置图  
PLN 比例 1:40

天花图例说明


图例	说明	图例	说明
	明装射灯		200mm定制合金空调风口(自研白色)
	嵌入式筒灯		空调出风口
	明装射灯		消防警铃
	嵌入式射灯		消防警铃
	LED射灯		消防警铃
	射灯		消防警铃
	LED导轨射灯		消防警铃
	吸顶灯		消防警铃
	嵌入式筒射灯		消防警铃
	成品LED灯		消防警铃
	检修口		消防警铃
	彩色半球摄像机		消防警铃
	空调灯		消防警铃
			消防警铃

合作单位  
PARTICIPATOR:


审核	校对	设计	制图
Approved	Check	Design	Drawn

设计单位 | DESIGN INSTITUTE  
 华南理工大学建筑设计研究院有限公司  
 ARCHITECTURAL DESIGN & RESEARCH INSTITUTE  
 SOUTH CHINA UNIVERSITY OF TECHNOLOGY CO., LTD.  
 证书 | 建筑工程设计证书号: A144002897  
 单位出图专用章 | Stamp of Design Firm(s)  
 注册建筑师执业专用章 | Stamp of Registered Architect(s)

审定: 何镇堂  
 APPROVED BY: 何镇堂  
 设计总负责: 倪阳  
 PROJECT DIRECTOR: 倪阳  
 专业负责: 陈向荣  
 ENGINEER IN CHARGE: 陈向荣  
 审核: 邓孟仁  
 REVIEWED BY: 邓孟仁  
 校对: 邓希朋  
 CHECKED BY: 邓希朋  
 设计: 陈向荣  
 DESIGNED BY: 陈向荣  
 制图: 陈向荣  
 DRAFTED BY: 陈向荣  
 建设单位: 宜兴市教育局  
 CLIENT: 宜兴市教育局  
 工程名称: 江南大学宜兴研究生院(一期)  
 PROJECT: 江南大学宜兴研究生院(一期)  
 图内内容: 标准单人房平面索引图  
 TITLE: 标准单人房平面索引图  
 业务号: A2018-49-04  
 PROJECT NO.: A2018-49-04  
 日期: 2020.03.30  
 DATE: 2020.03.30  
 版本号: 01  
 INDEX: 01  
 专业: 装修  
 DISCIPLINE: 装修  
 设计阶段: 施工图  
 STAGE: 施工图  
 图号: 装施HP-02  
 DRAWING NO.: 装施HP-02

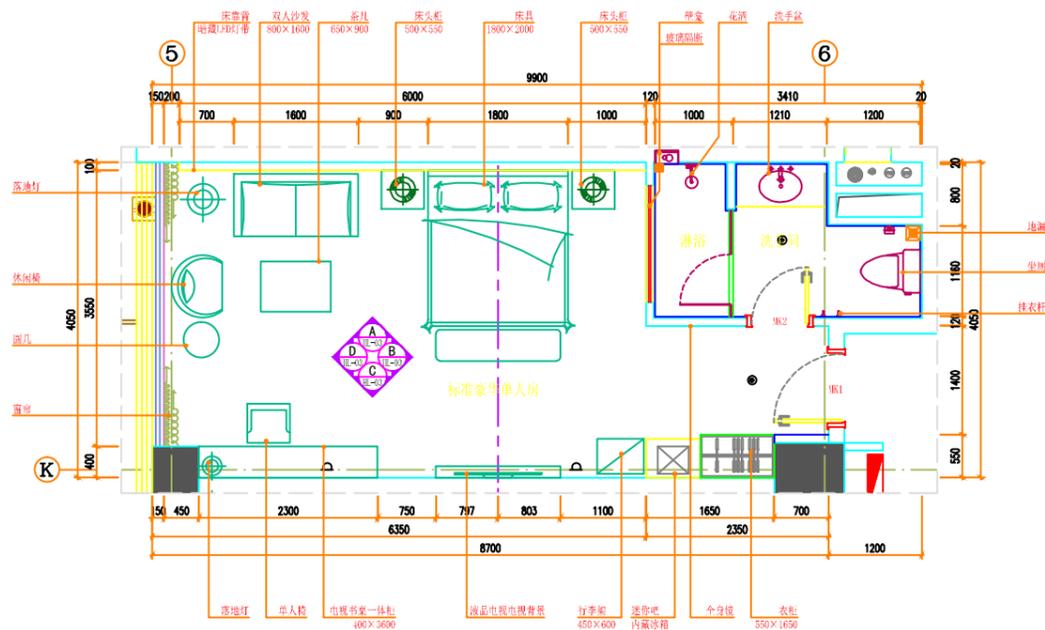


4 标准豪华单人房平面布置图  
PLN 比例 1:40

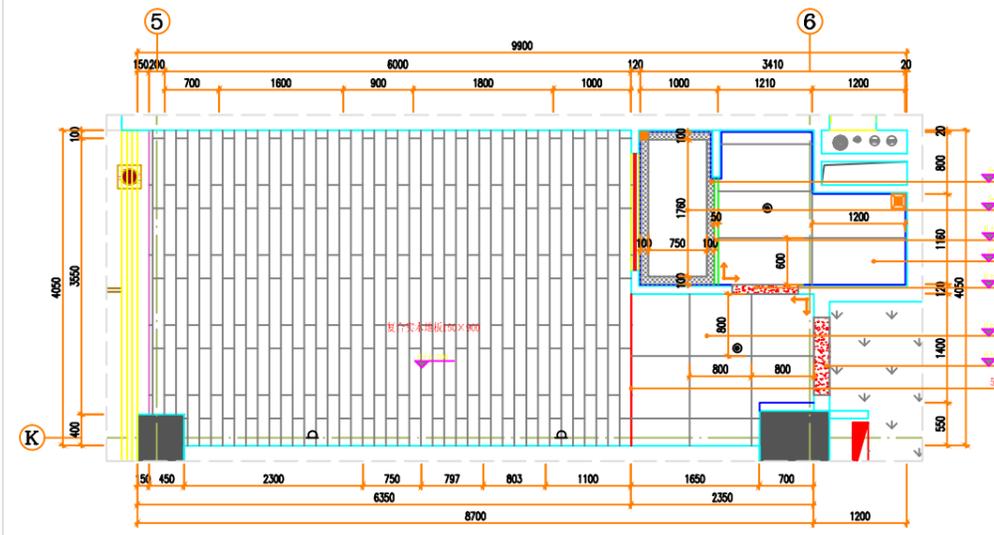

4 标准豪华单人房地面铺装图  
PLN 比例 1:40

注: 表示为开线起点  
注: 未注明门槛石均为深灰色门槛石 填充 均为深灰色门槛石

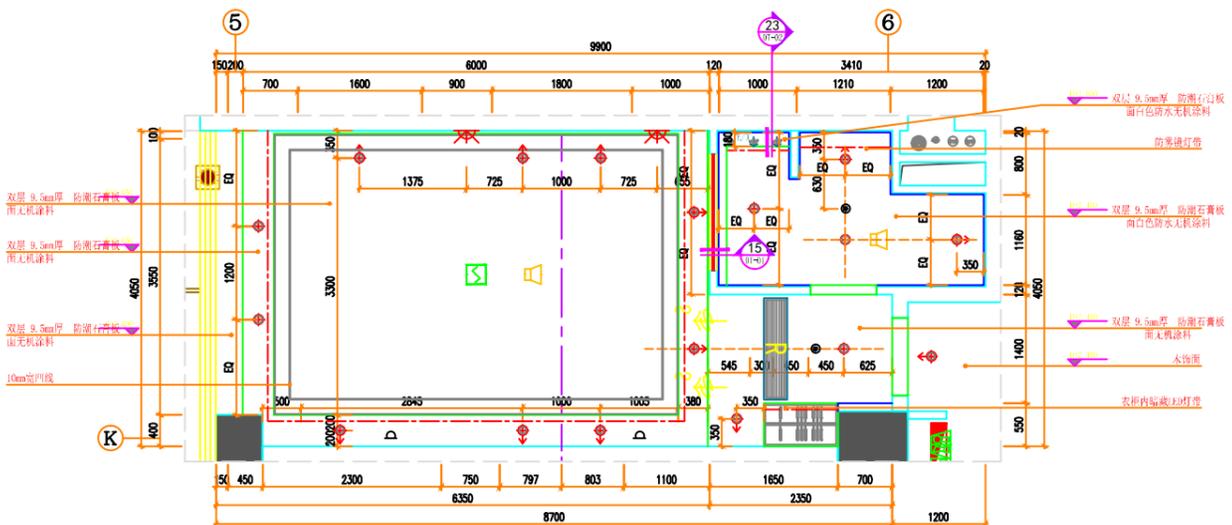

4 标准豪华单人房天花布置图  
PLN 比例 1:40

天花图例说明

图例	说明	图例	说明
	明装射灯		200定制合金空城风口(白色)
	嵌入式筒灯		空调出风口
	明装射灯		空调进风口
	嵌入式射灯		消防感温
	LED灯带		喇叭
	射灯		插座
	LED导轨射灯		排气百叶
	筒灯		带声控吸顶灯01
	吸顶灯		排气百叶
	嵌入式筒灯射灯		墙上射灯
	成品LED灯		壁嵌射灯
	检修口		双管嵌入式灯002
	彩色半球摄像机		带管嵌入式灯002
	空调灯		嵌入式方格射灯

序号	修改日期	修改原因、内容
01	2008.08.30	字体示例

Rev. Date Reason/Description  
修改记录

合作单位  
PARTICIPATOR:

审核	校对	设计	制图
Approved	Check	Design	Drawn

设计单位 | DESIGN INSTITUTE  
华南理工大学建筑设计研究院有限公司  
ARCHITECTURAL DESIGN & RESEARCH INSTITUTE  
SOUTH CHINA UNIVERSITY OF TECHNOLOGY CO.,LTD.  
证书 | 建筑工程设计证书号:A144002897  
单位出图专用章 | Stamp of Design Firm(s)

注册建筑师执业专用章 | Stamp of Registered Architect(s)

审定: APPROVED BY 何镇堂

设计总负责: PROJECT DIRECTOR 倪阳

专业负责: ENGINEER IN CHARGE 陈向荣

审核: REVIEWED BY 邓孟仁  
校对: CHECKED BY 邓希朋


设计: DESIGNED BY 陈向荣

制图: DRAFTED BY 陈向荣


建设单位 CLIENT 宜兴市教育局  
工程名称 PROJECT 江南大学宜兴研究生院(一期)国际交流中心

图纸内容 TITLE 标准豪华单人房平面索引图

业务号 PROJECT NO. A2018-49-04 专业 DISCIPLINE 装修  
日期 DATE 2020.03.30 设计阶段 STAGE 施工图  
版本号 INDEX 01 图号 DRAWING NO. 装施HP-04

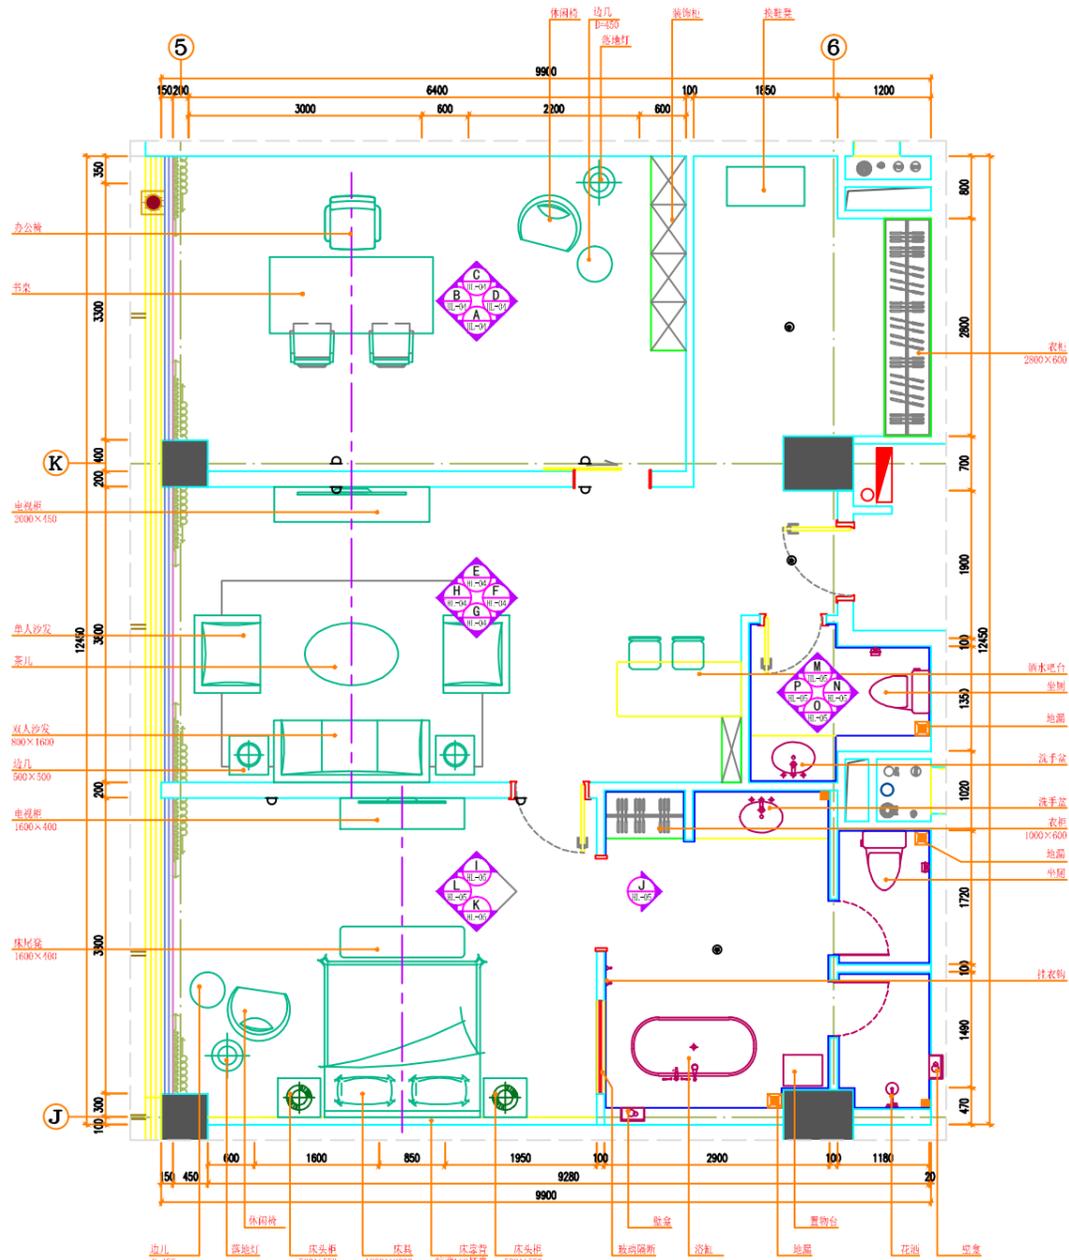

⑤ 三套间平面布置图  
PLAN 比例 1:10

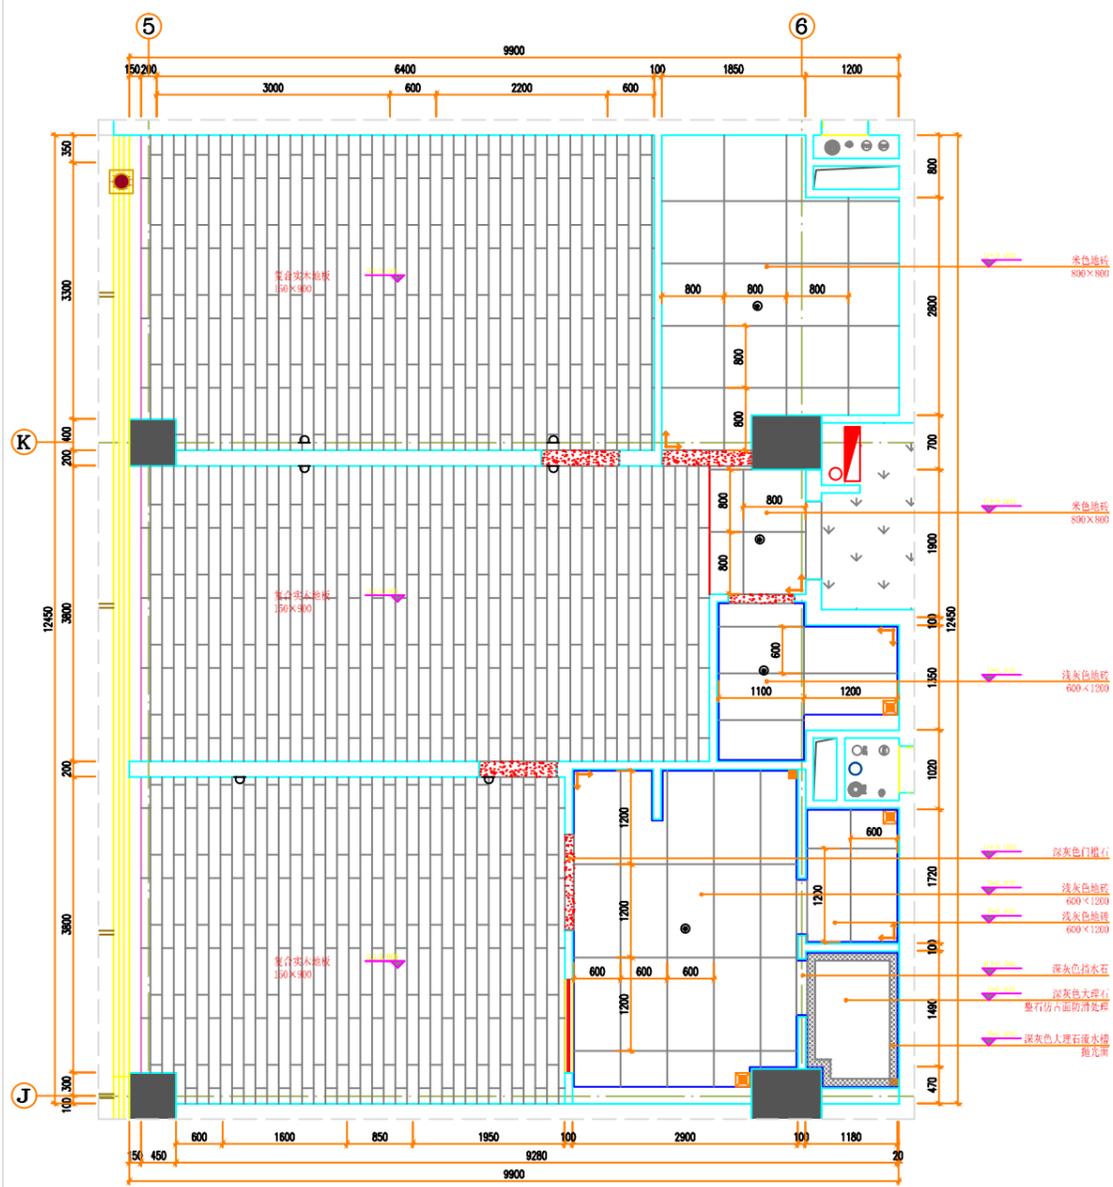

⑤ 三套间地面铺装图  
PLAN 比例 1:10

注: 表示为开线起点  
注: 未注明门槛石均为深灰色门槛石 填充 均为深灰色门槛石

01	2008.08.30	字体示例
序号	修改日期	修改原因、内容
Rev.	Date	Reason/Description
修改记录		

合作单位 PARTICIPATOR:			
审核 Approved	校对 Check	设计 Design	制图 Drawn

设计单位 | DESIGN INSTITUTE  
 华南理工大学建筑设计研究院有限公司  
 ARCHITECTURAL DESIGN & RESEARCH INSTITUTE,  
 SOUTH CHINA UNIVERSITY OF TECHNOLOGY CO.,LTD.  
 证书 | 建筑工程设计证书号:A144002897  
 单位出图专用章 | Stamp of Design Firm(s)

注册建筑师执业专用章 | Stamp of Registered Architect(s)

审定: APPROVED BY 何镇堂

设计总负责: PROJECT DIRECTOR 倪阳

专业负责: ENGINEER IN CHARGE 陈向荣

审核: REVIEWED BY 邓孟仁

校对: CHECKED BY 邓希朋


设计: DESIGNED BY 陈向荣

制图: DRAFTED BY 陈向荣


建设单位 CLIENT 宜兴市教育局  
 工程名称 PROJECT 江南大学宜兴研究生院(一期) 国际交流中心

图纸内容 TITLE 三套间平面索引图

业务号 PROJECT NO. A2018-49-04 专业 DISCIPLINE 装修  
 日期 DATE 2020.03.30 设计阶段 STAGE 施工图  
 版本号 INDEX 01 图号 DRAWING NO. 装施HP-05

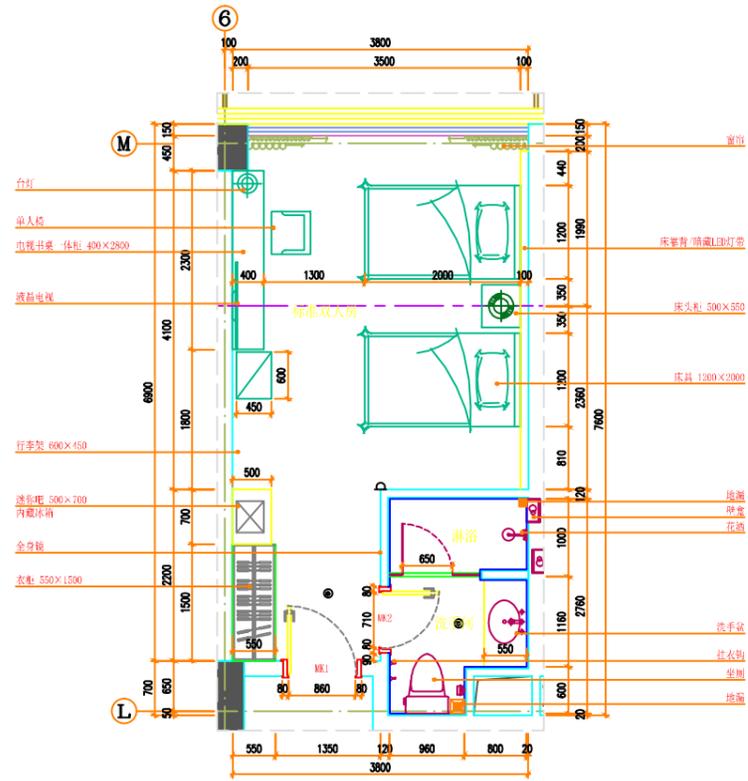


标准双人房平面布置图  
PLN 比例 1:40

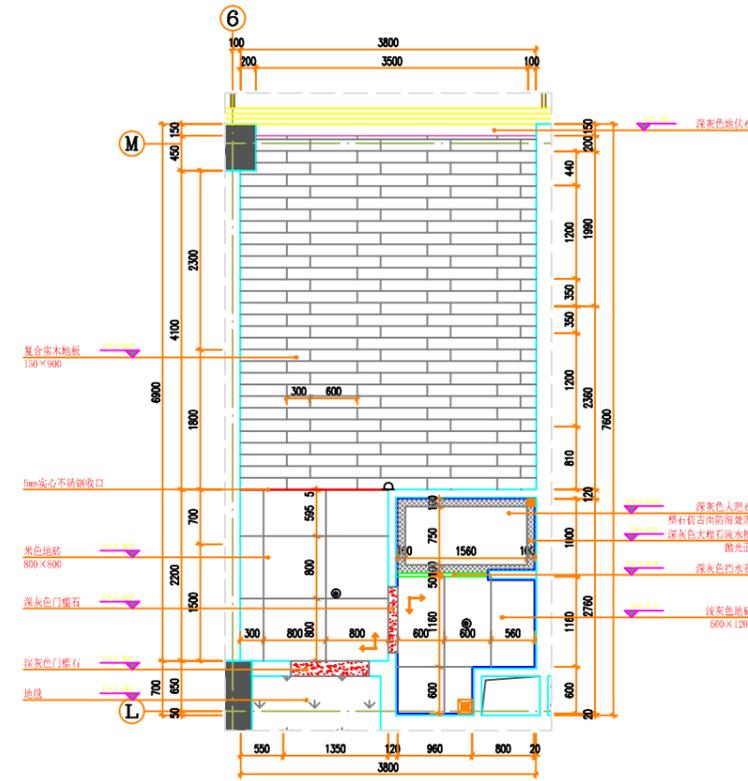

标准双人房地面铺装图  
PLN 比例 1:40

注: 表示为开线起点  
注: 未注明门槛石均为深灰色门槛石 填充 均为深灰色门槛石

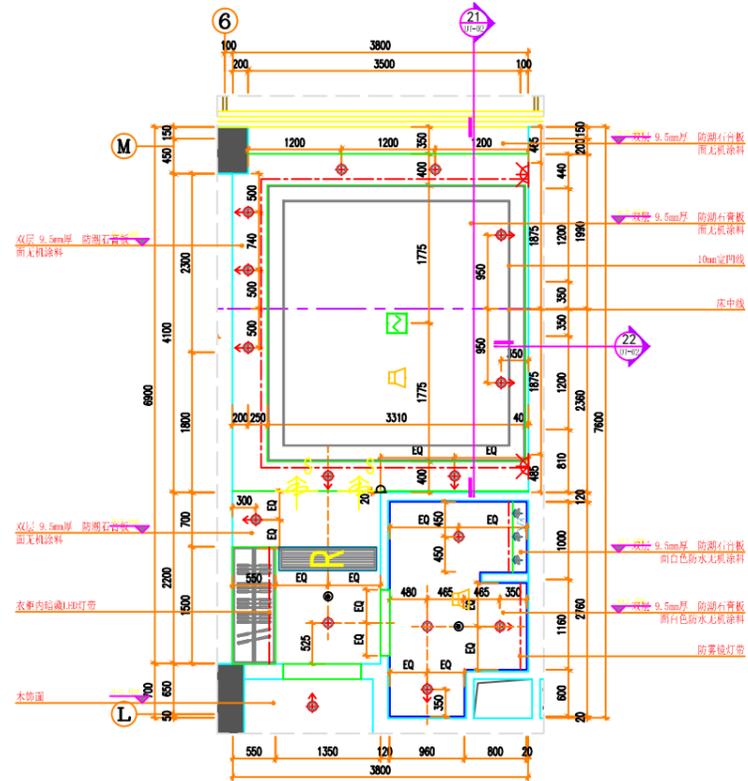

标准双人房天花布置图  
PLN 比例 1:40

天花图例说明

图例	说明	图例	说明
	明装射灯		200定制铝合金风口(白色)
	嵌入式射灯		空调出风口
	明装射灯		空调进风口
	嵌入式射灯		消防感温
	LED灯带		喇叭
	壁灯		喇叭
	LED导轨射灯		排气百叶
	筒灯		带声控吸顶灯001
	吸顶灯		排气百叶
	嵌入式筒射灯		墙上射灯
	成品LED灯		壁嵌半筒射灯
	检修口		双管嵌入式灯002
	彩色半球摄像机		嵌管嵌入式灯002
	空调灯		嵌入式方格射灯

序号	修改日期	修改原因、内容
01	2008.08.30	字体示例

修改记录

合作单位 PARTICIPATOR:

审核	校对	设计	制图
Approved	Check	Design	Drawn

设计单位 | DESIGN INSTITUTE  
 华南理工大学建筑设计研究院有限公司  
 ARCHITECTURAL DESIGN & RESEARCH INSTITUTE  
 SOUTH CHINA UNIVERSITY OF TECHNOLOGY CO.,LTD.  
 证书 | 建筑工程设计证书号:A144002897  
 单位出图专用章 | Stamp of Design Firm(s)

注册建筑师执业专用章 | Stamp of Registered Architect(s)

审定:	何镇堂
APPROVED BY:	
设计总负责:	倪阳
PROJECT DIRECTOR:	
专业负责:	陈向荣
ENGINEER IN CHARGE:	
审核:	邓孟仁
REVIEWED BY:	
校对:	邓希朋
CHECKED BY:	
设计:	陈向荣
DESIGNED BY:	

制图: 陈向荣  
 DRAFTED BY:

建设单位: 宜兴市教育局  
 CLIENT:

工程名称: 江南大学宜兴研究生院(一期)  
 PROJECT:

图名: 标准双人房平面索引图  
 TITLE:

业务号:	A2018-49-04	专业:	装修
PROJECT NO.:		DISCIPLINE:	
日期:	2020.03.30	设计阶段:	施工图
DATE:		STAGE:	
版本号:	01	图号:	装施HP-01
INDEX:		DRAWING NO.:	

