



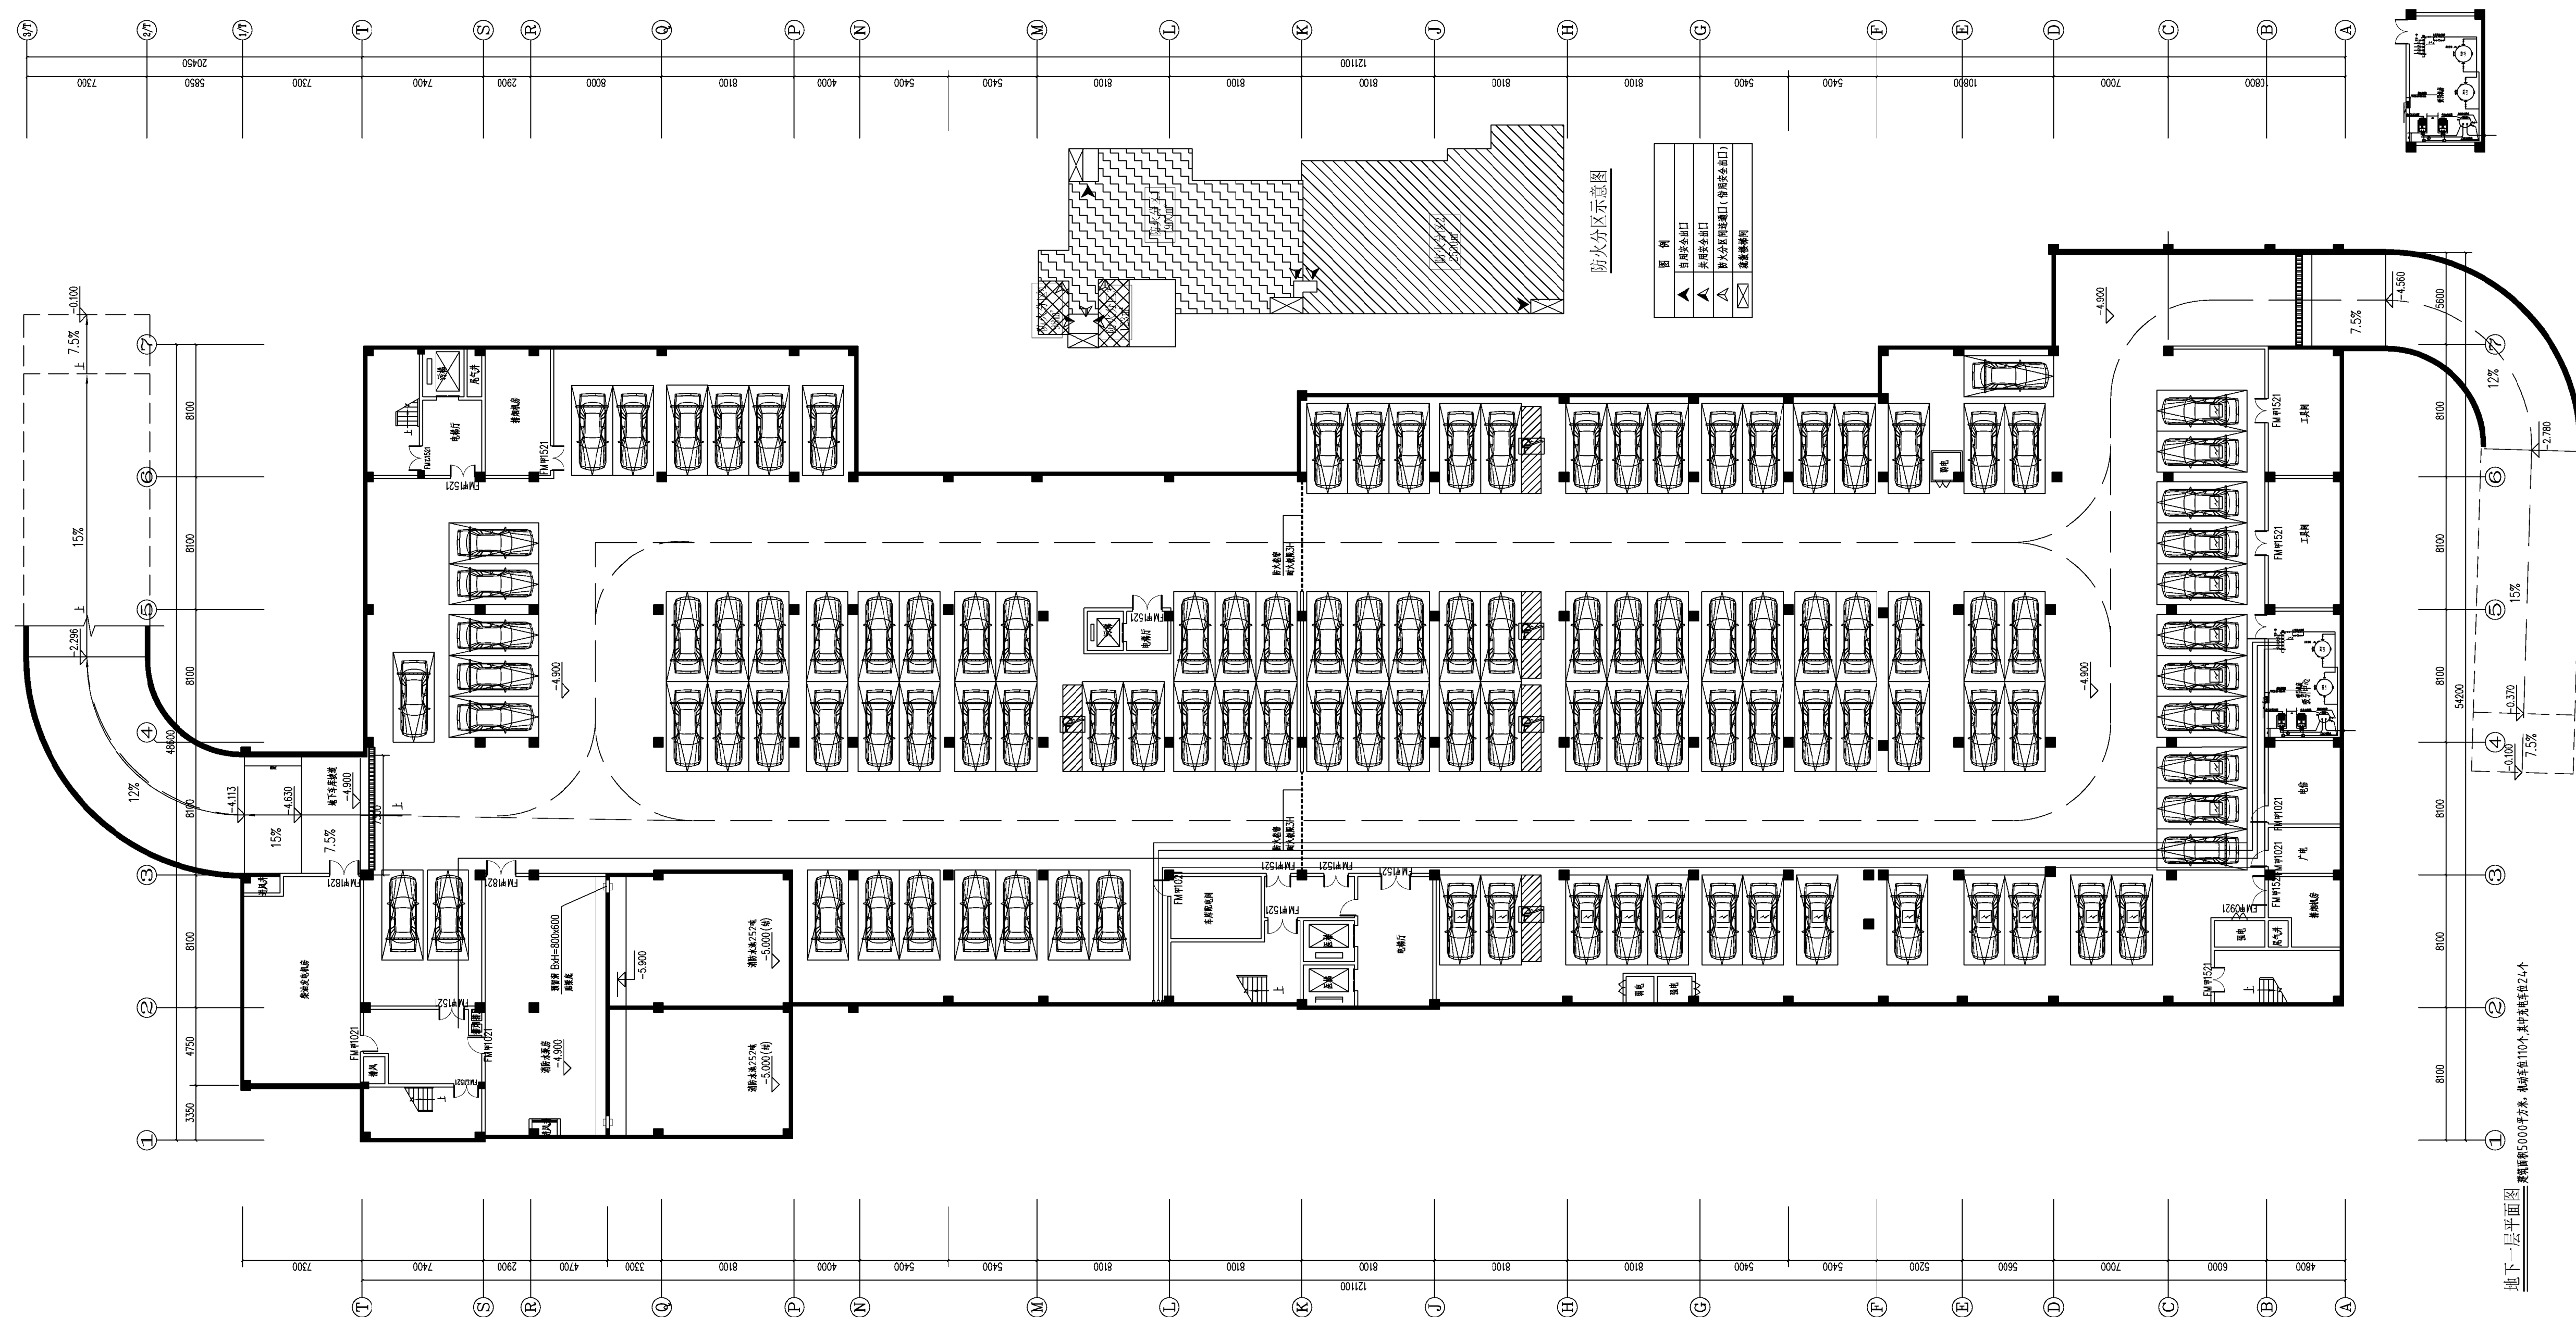

地下一层平面图

说 明	
图 例	
工 程 名 称	
医用气体系统工程	
图 目	
1#-3#楼地下一层平面图	
工程号	J2018-28
图 号	FTH-15
页 数	第15页 共25页
设计批准号	TS1833023-2018
日 期	2018. 10. 29

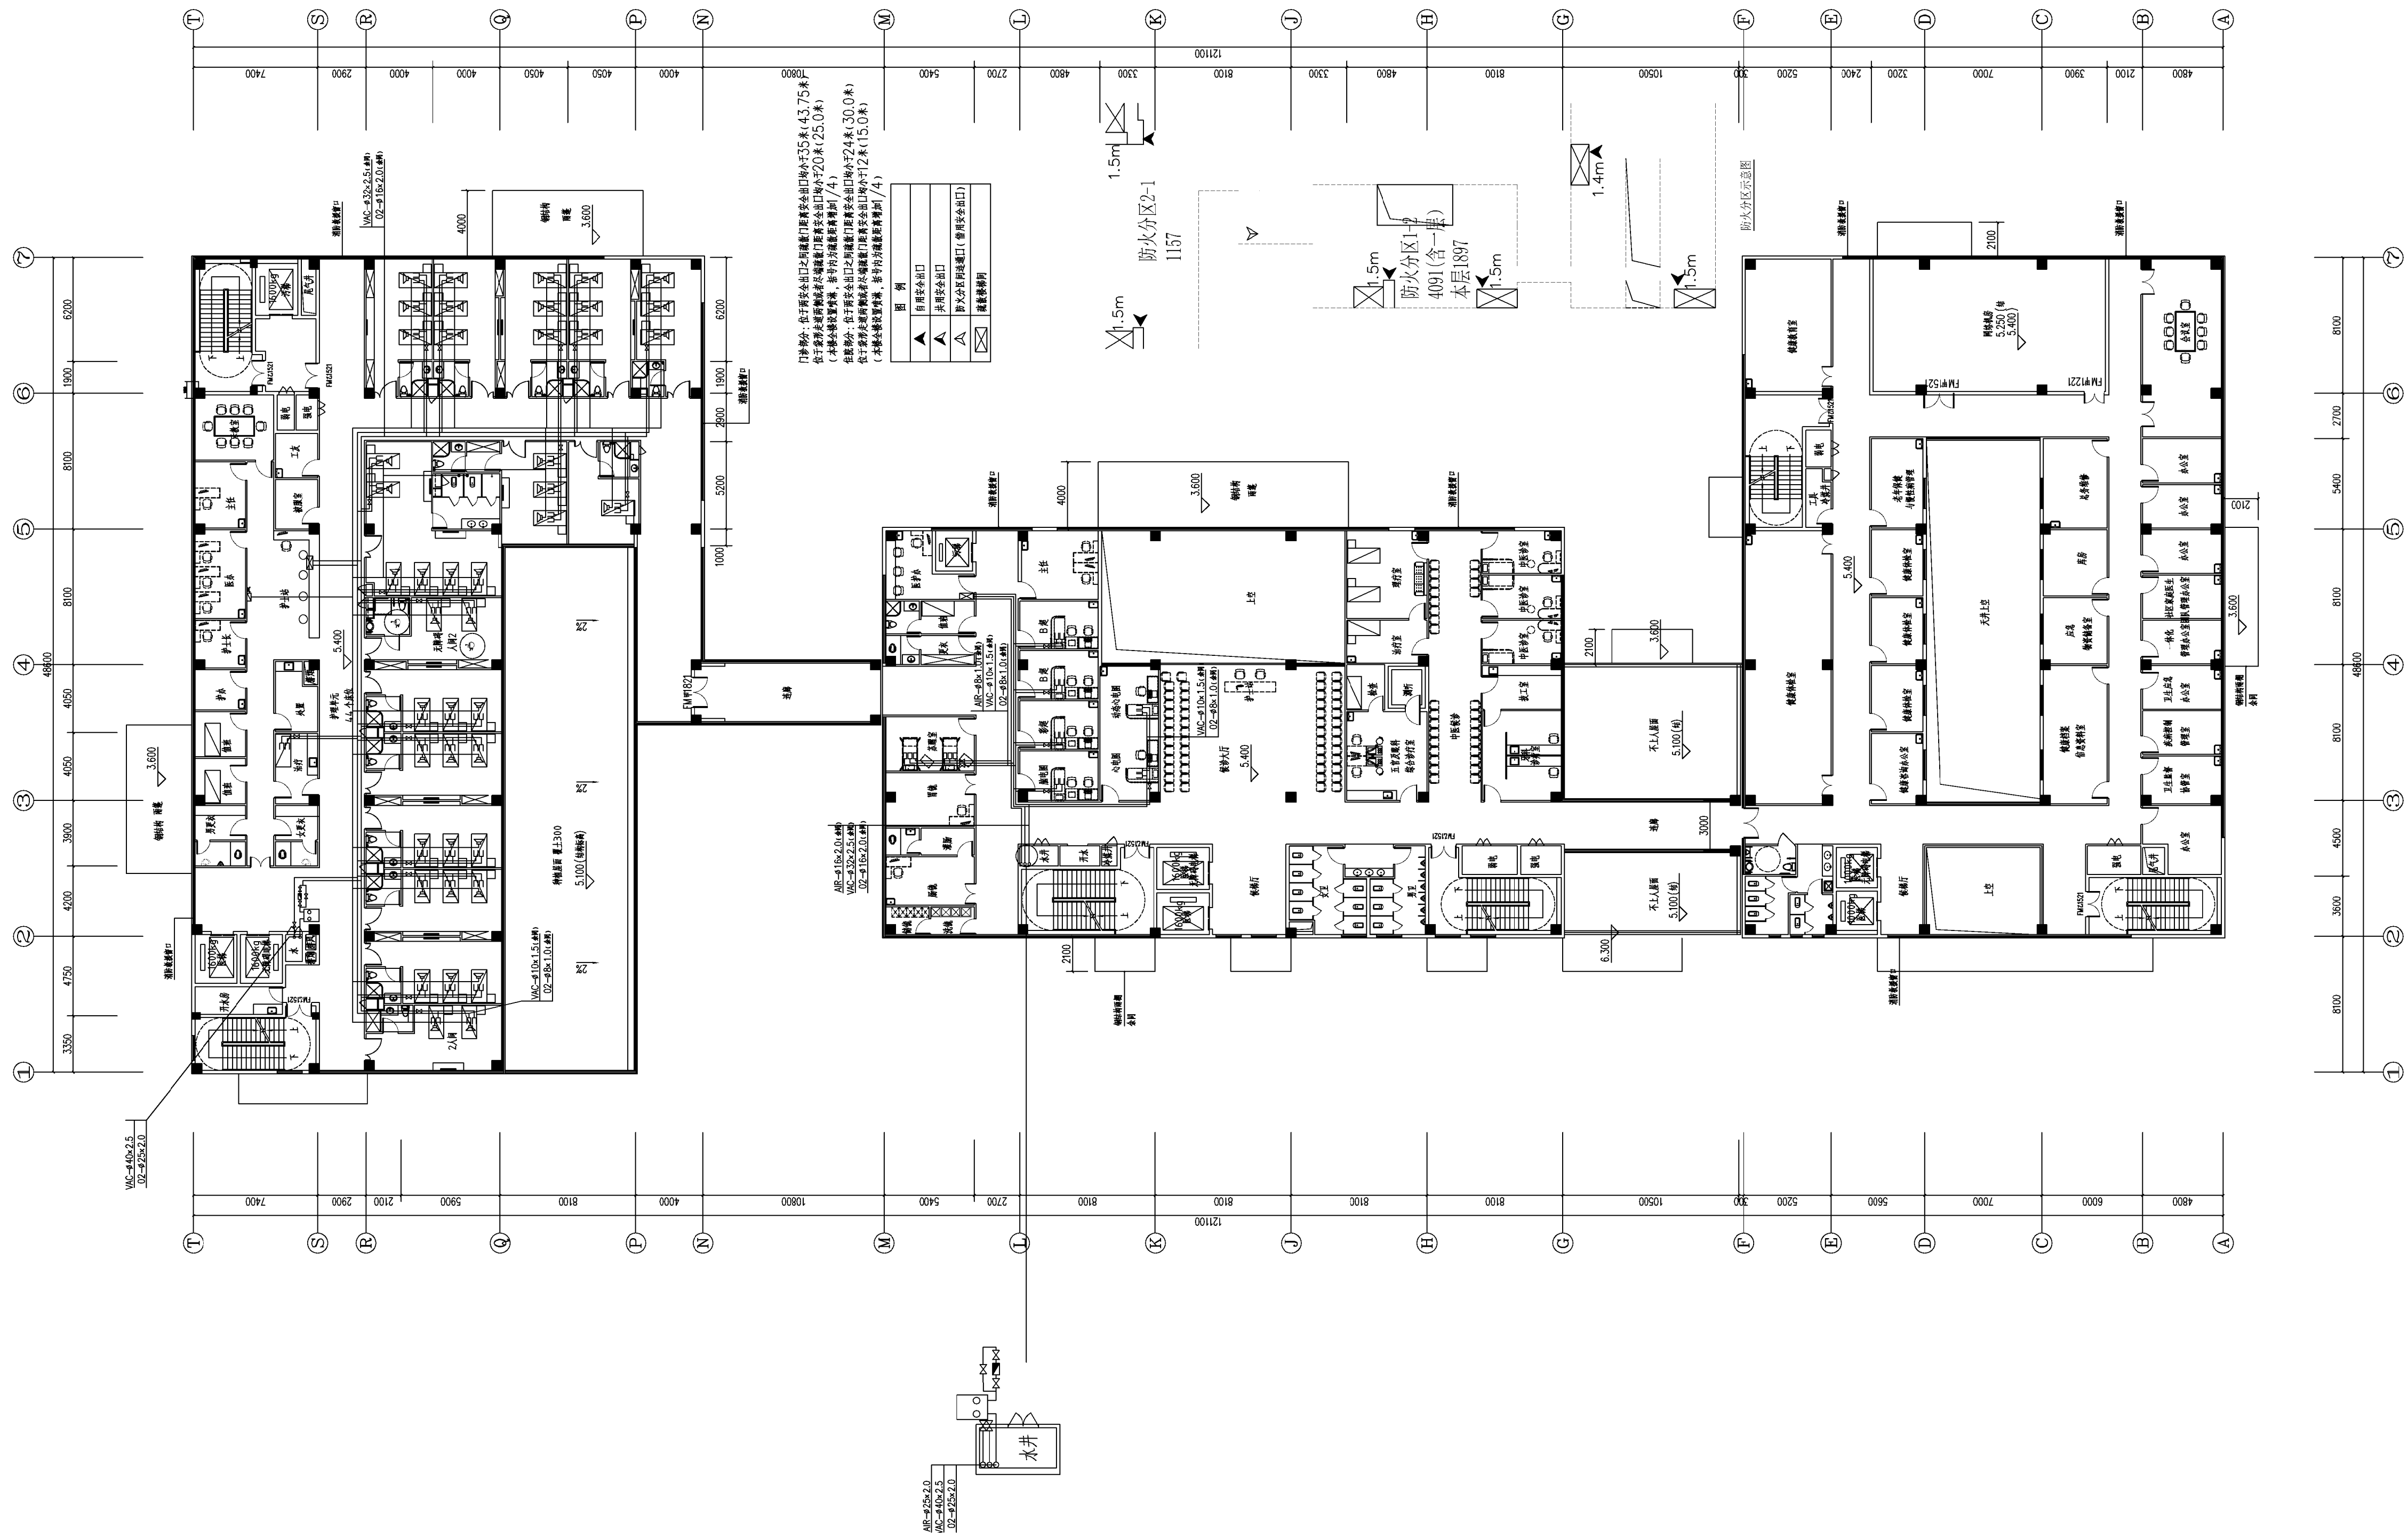



门诊大厅：位于门诊大厅之西侧，距南面出入口约35米，43.75㎡。
急诊室：位于急诊室之西侧，距南面出入口约20米，25.0㎡。
抢救室：位于抢救室之西侧，距南面出入口约24米，30.0㎡。
ICU：位于ICU之西侧，距南面出入口约12米，15.0㎡。
(本层全部设备、材料、材料均按国家现行标准执行)

图例	说明
○	医用气体出口
△	医用气体出口
▽	医用气体出口
□	医用气体出口
◇	医用气体出口

图二 二层平面图

说明	
图例	
氧气管道	—○—
氧气管道	—△—
医用气体系统流量表	—▽—
二氧减压阀	—◇—
吸引管道	—V—
吸引截止阀	—▽—
空气管道	—A—
吸引截止阀	—▽—
医用气体压力报警器	—◇—
传呼主机	—□—
传呼显示器	—◇—
传呼分机	—◇—
传呼线	— —
紧急呼号按钮	—●—
工程名称	
医用气体系统工程	
图目	
1#-3#楼二层平面图	
工程号	J2018-28
图号	FTH-17
页数	第17页 共25页
设计批准号	TS1833023-2018
日期	2018. 10. 29

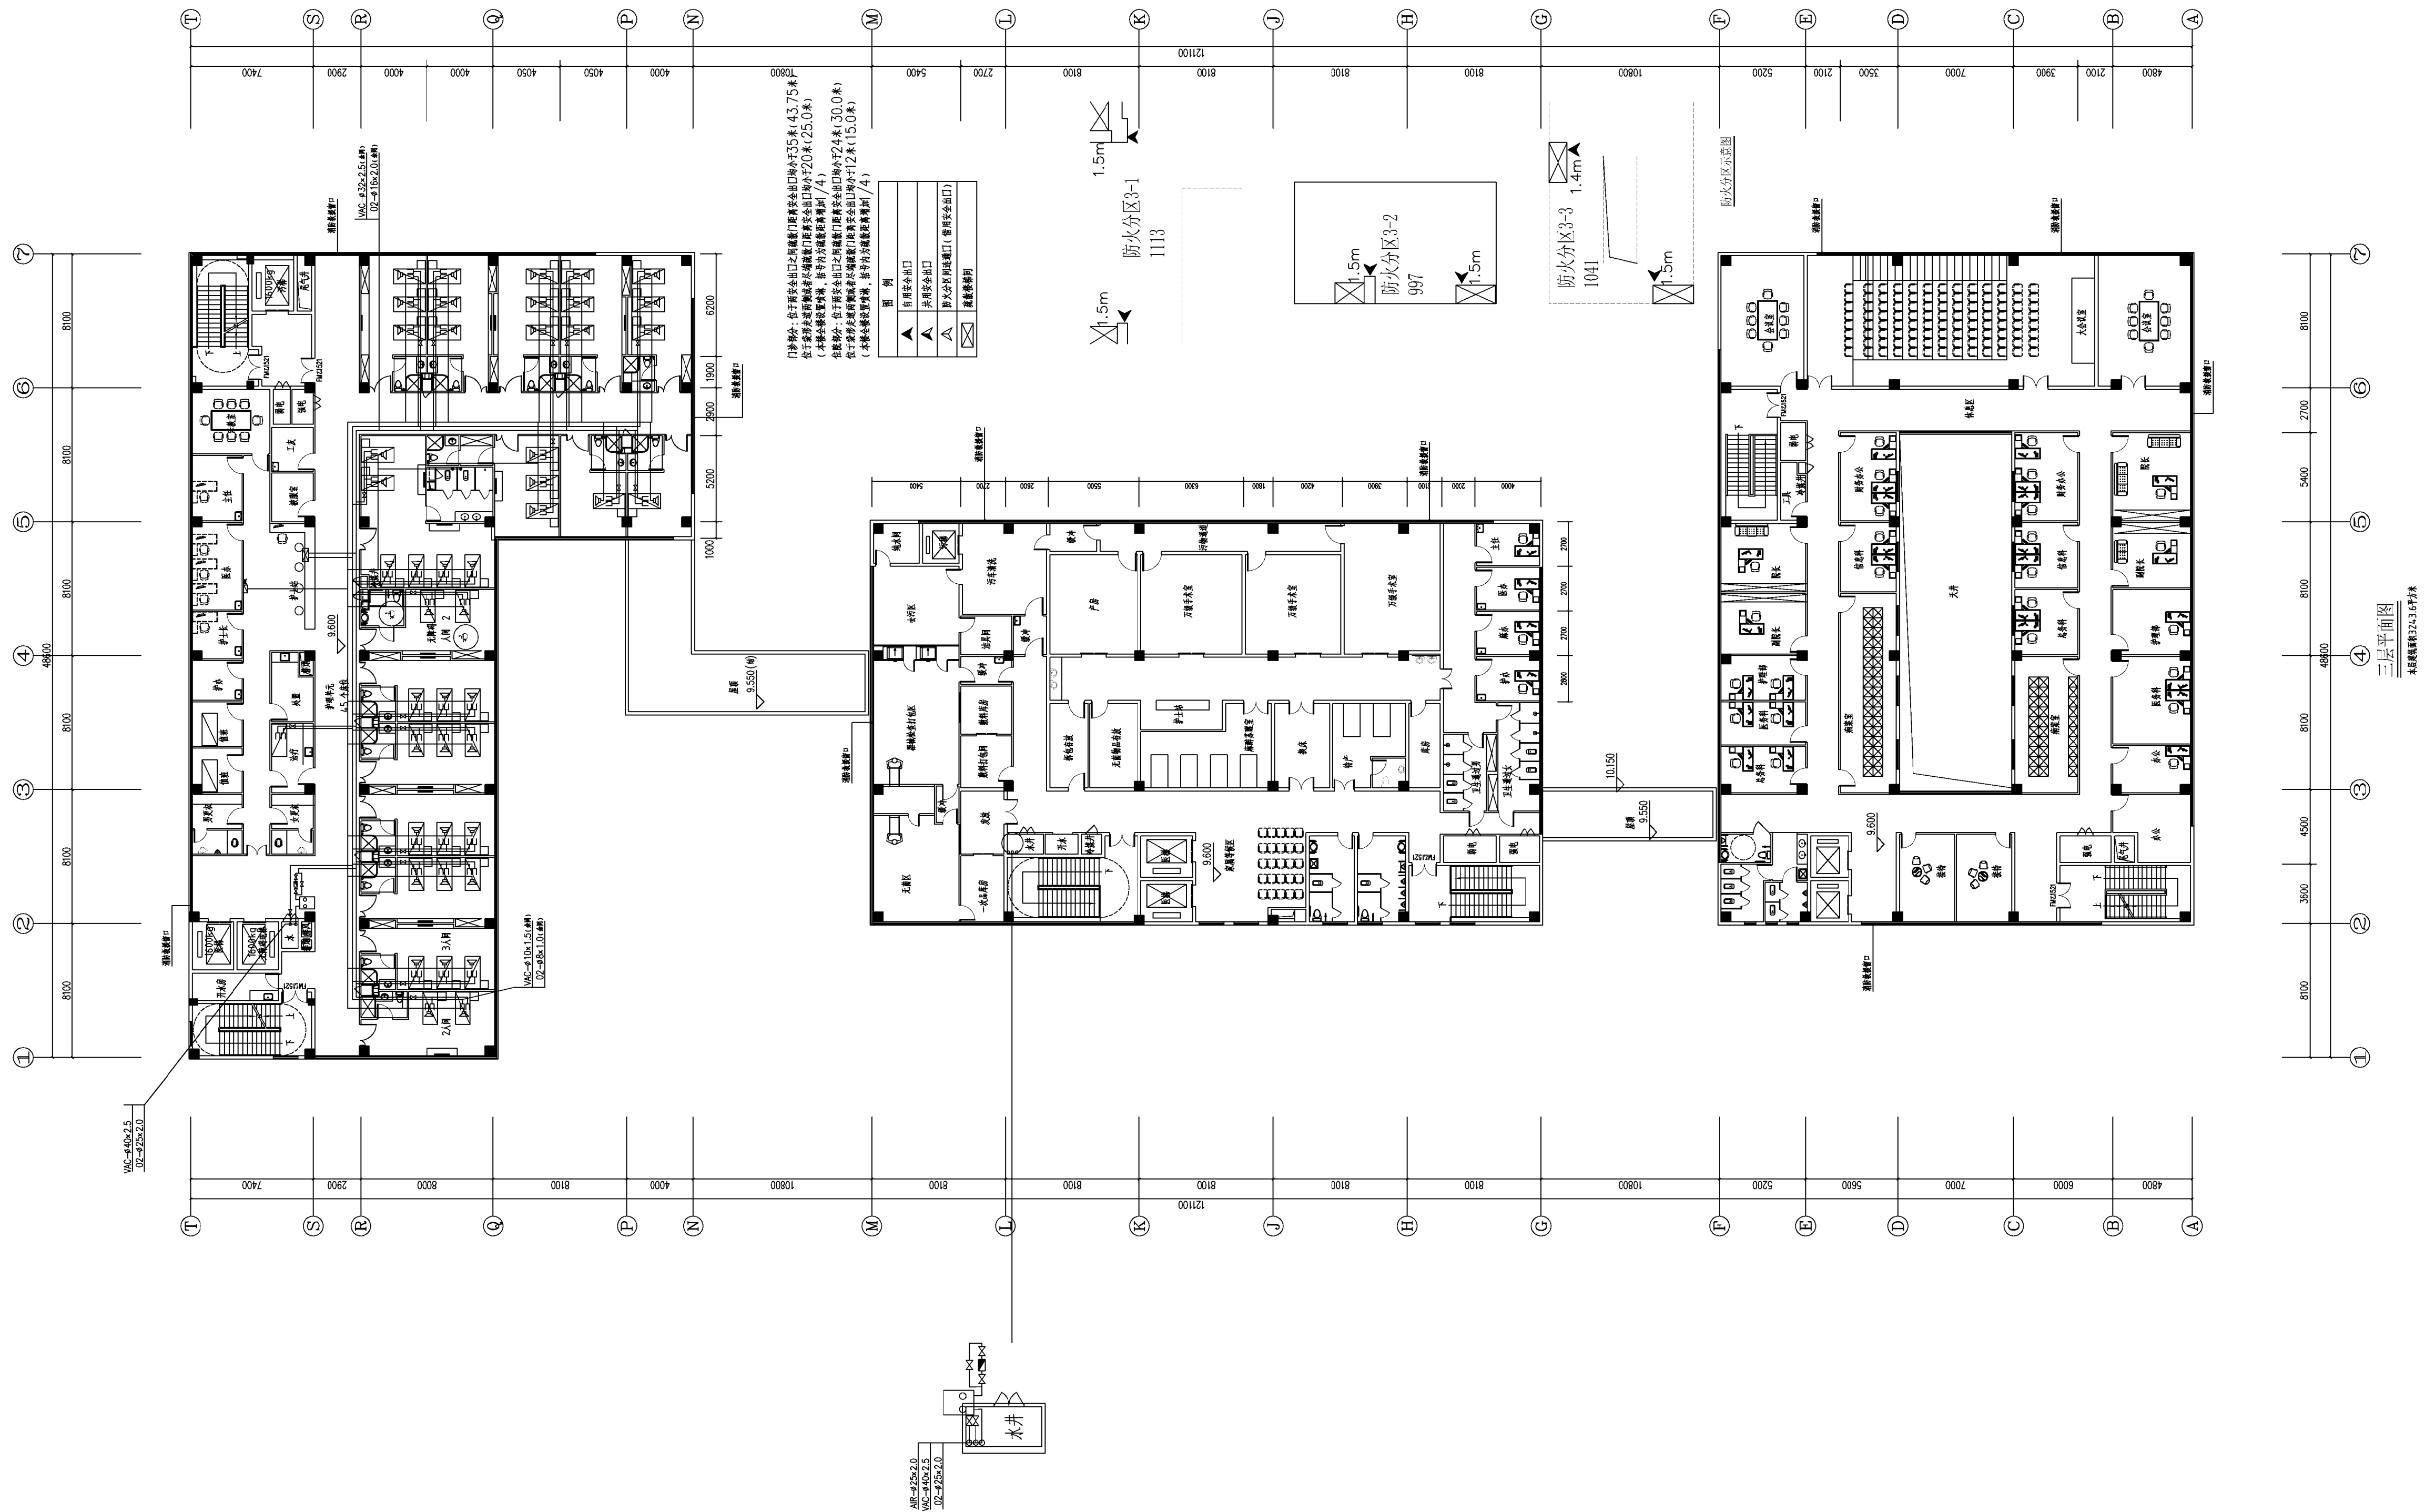

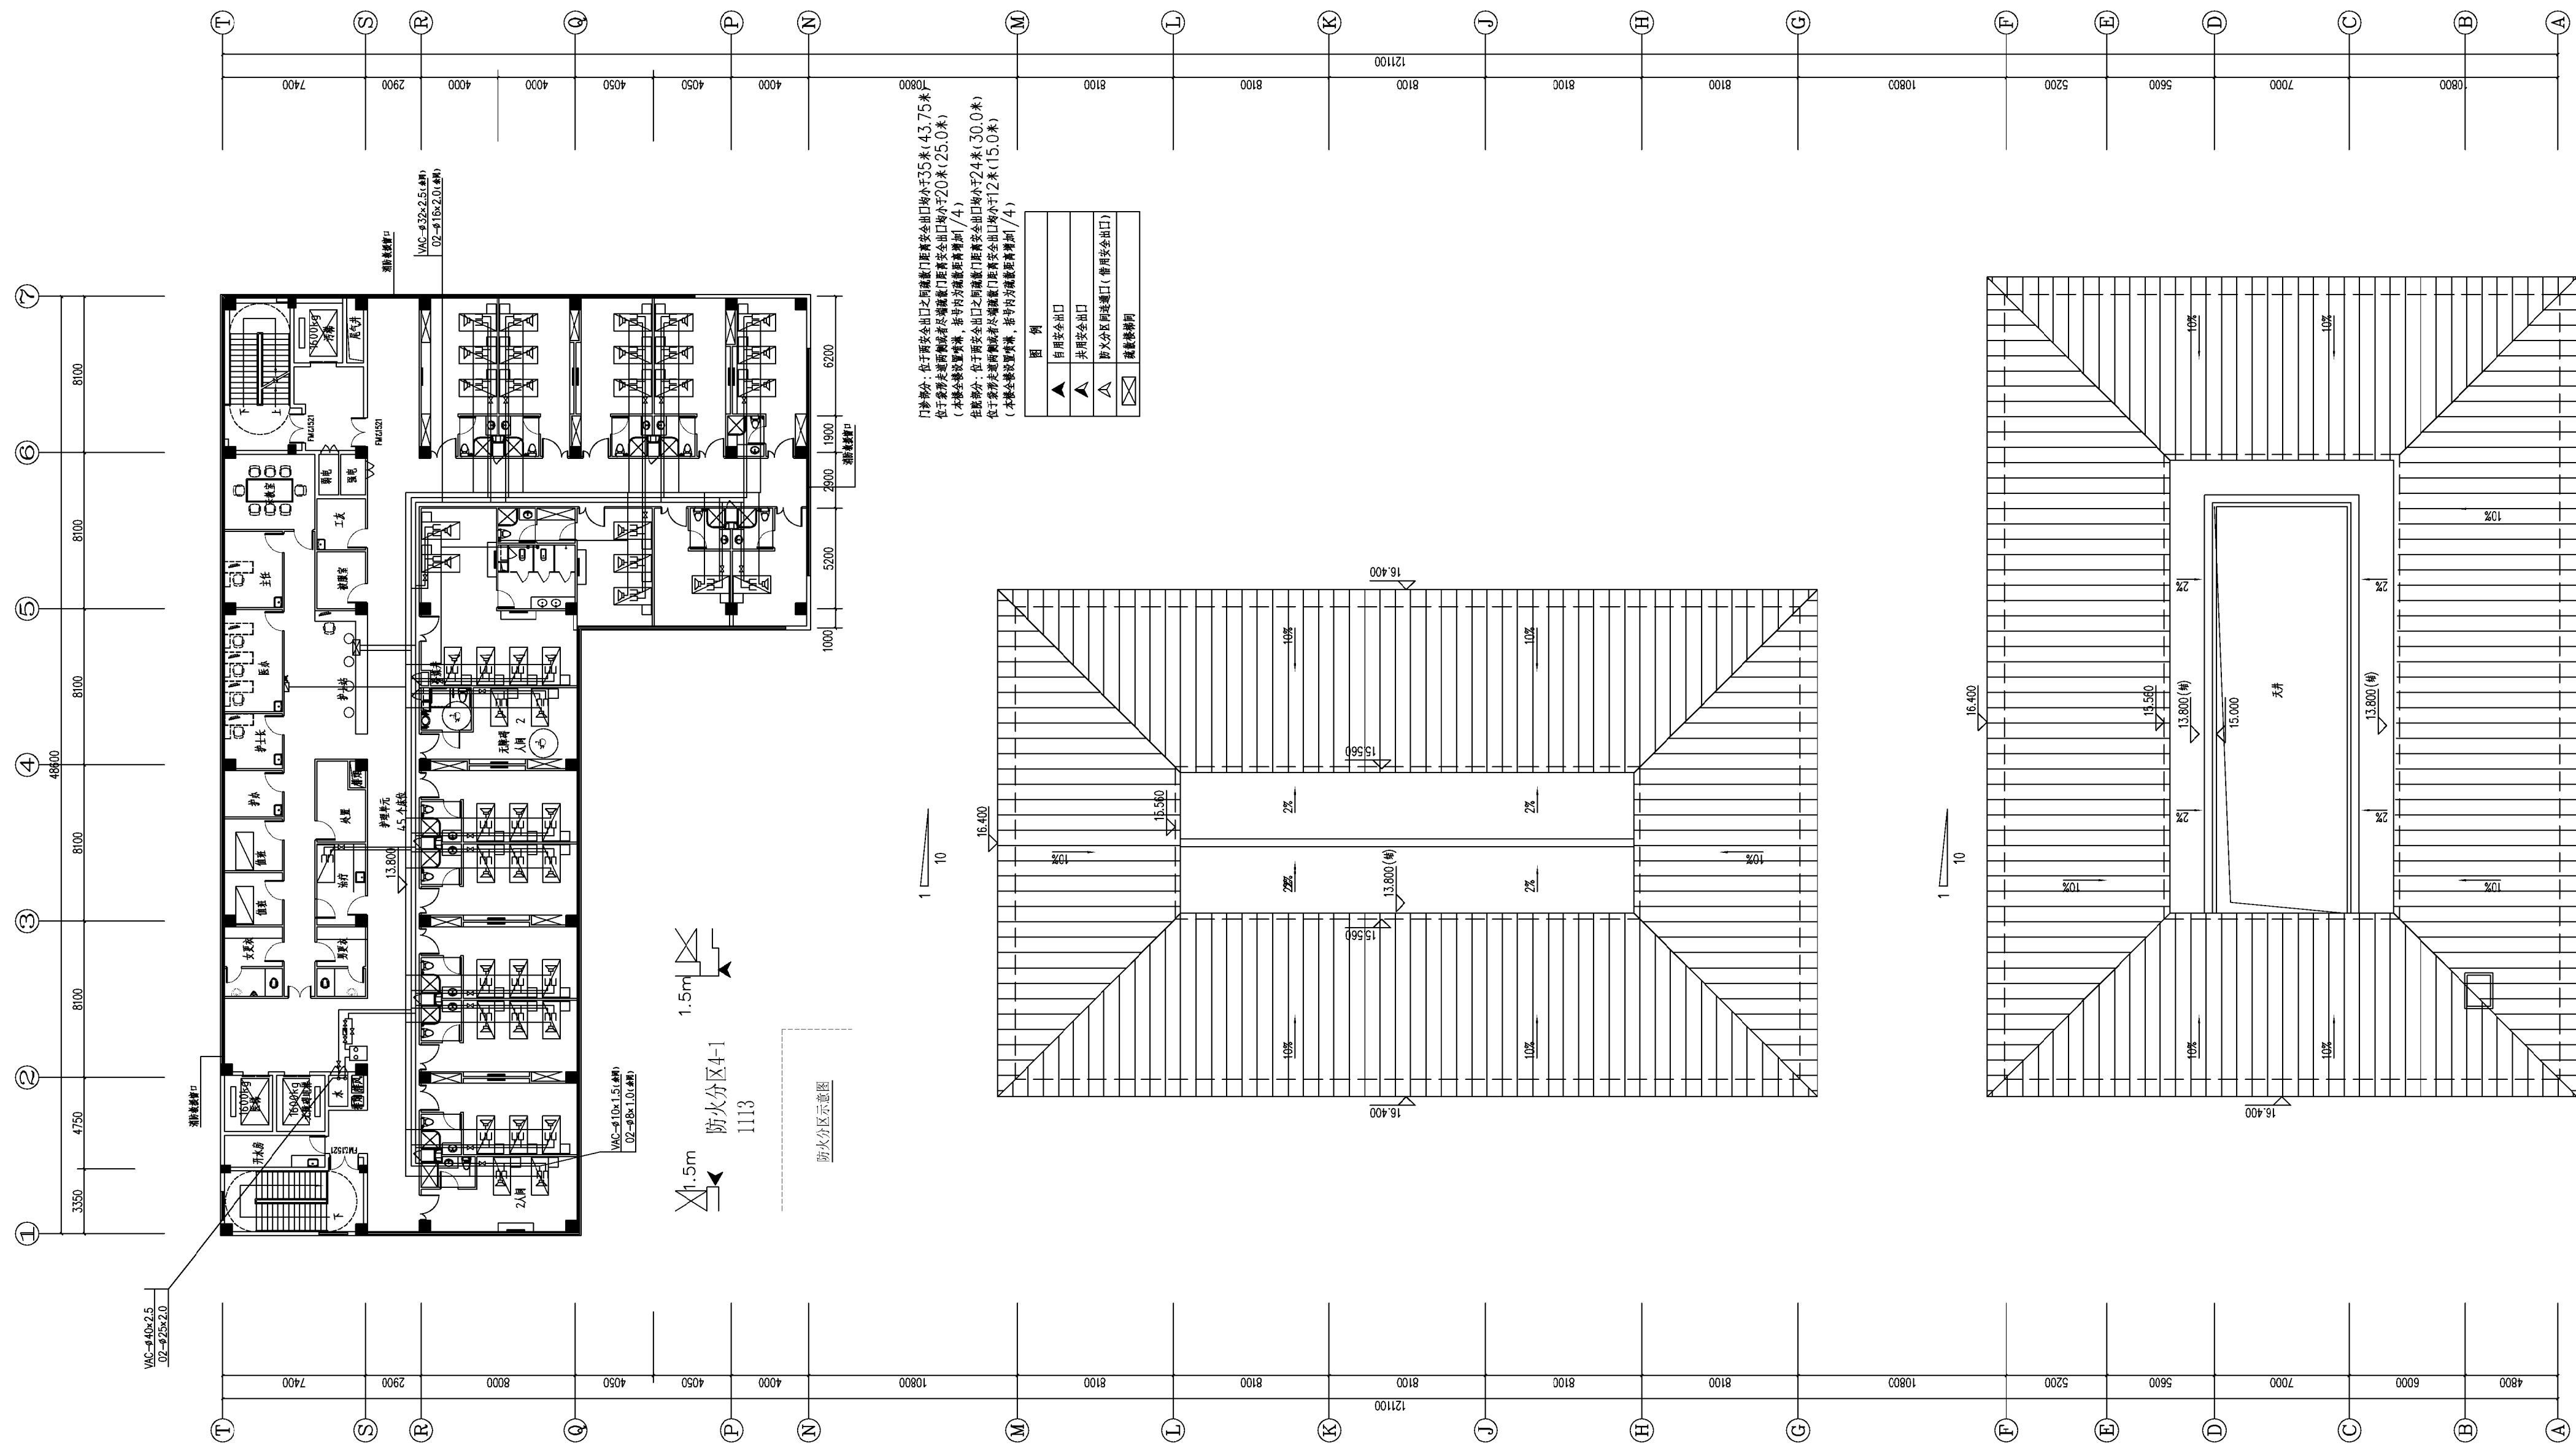

门旁标注：位于前室门口之间疏散门距离前室门口轴心35米(43.75米)
位于前室疏散门距离前室门口轴心20米(25.0米)
位于前室疏散门距离前室门口轴心15米(15.0米)
位于前室疏散门距离前室门口轴心10米(10.0米)
位于前室疏散门距离前室门口轴心5米(5.0米)
位于前室疏散门距离前室门口轴心2.5米(2.5米)
(本图未标注距离时, 按前室疏散门距离前室门口轴心/4)


图 例

▲	前室安全出口
▲	前室安全出口
▲	前室安全出口(前室安全出口)
▲	前室安全出口
▲	前室安全出口

四层平面图
比例尺: 1:100


说 明	
图 例	
氧气管道	— O —
氧气截止阀	— V —
医用气体流量表	— F —
二氧减压箱	— V —
吸引管道	— V —
吸引截止阀	— V —
空气管道	— A —
吸引截止阀	— V —
医用气体压力报警器	— V —
传呼主机	— V —
传呼显示器	— V —
传呼分机	— V —
传呼线	— V —
紧急传呼按钮	— V —

工 程 名 称	
医用气体系统工程	
图 目	
1#-3#楼四层平面图	
工程号	J2018-28
图 号	FTH-19
页 数	第19页 共25页
设计批准号	TS1833023-2018
日 期	2018. 10. 29

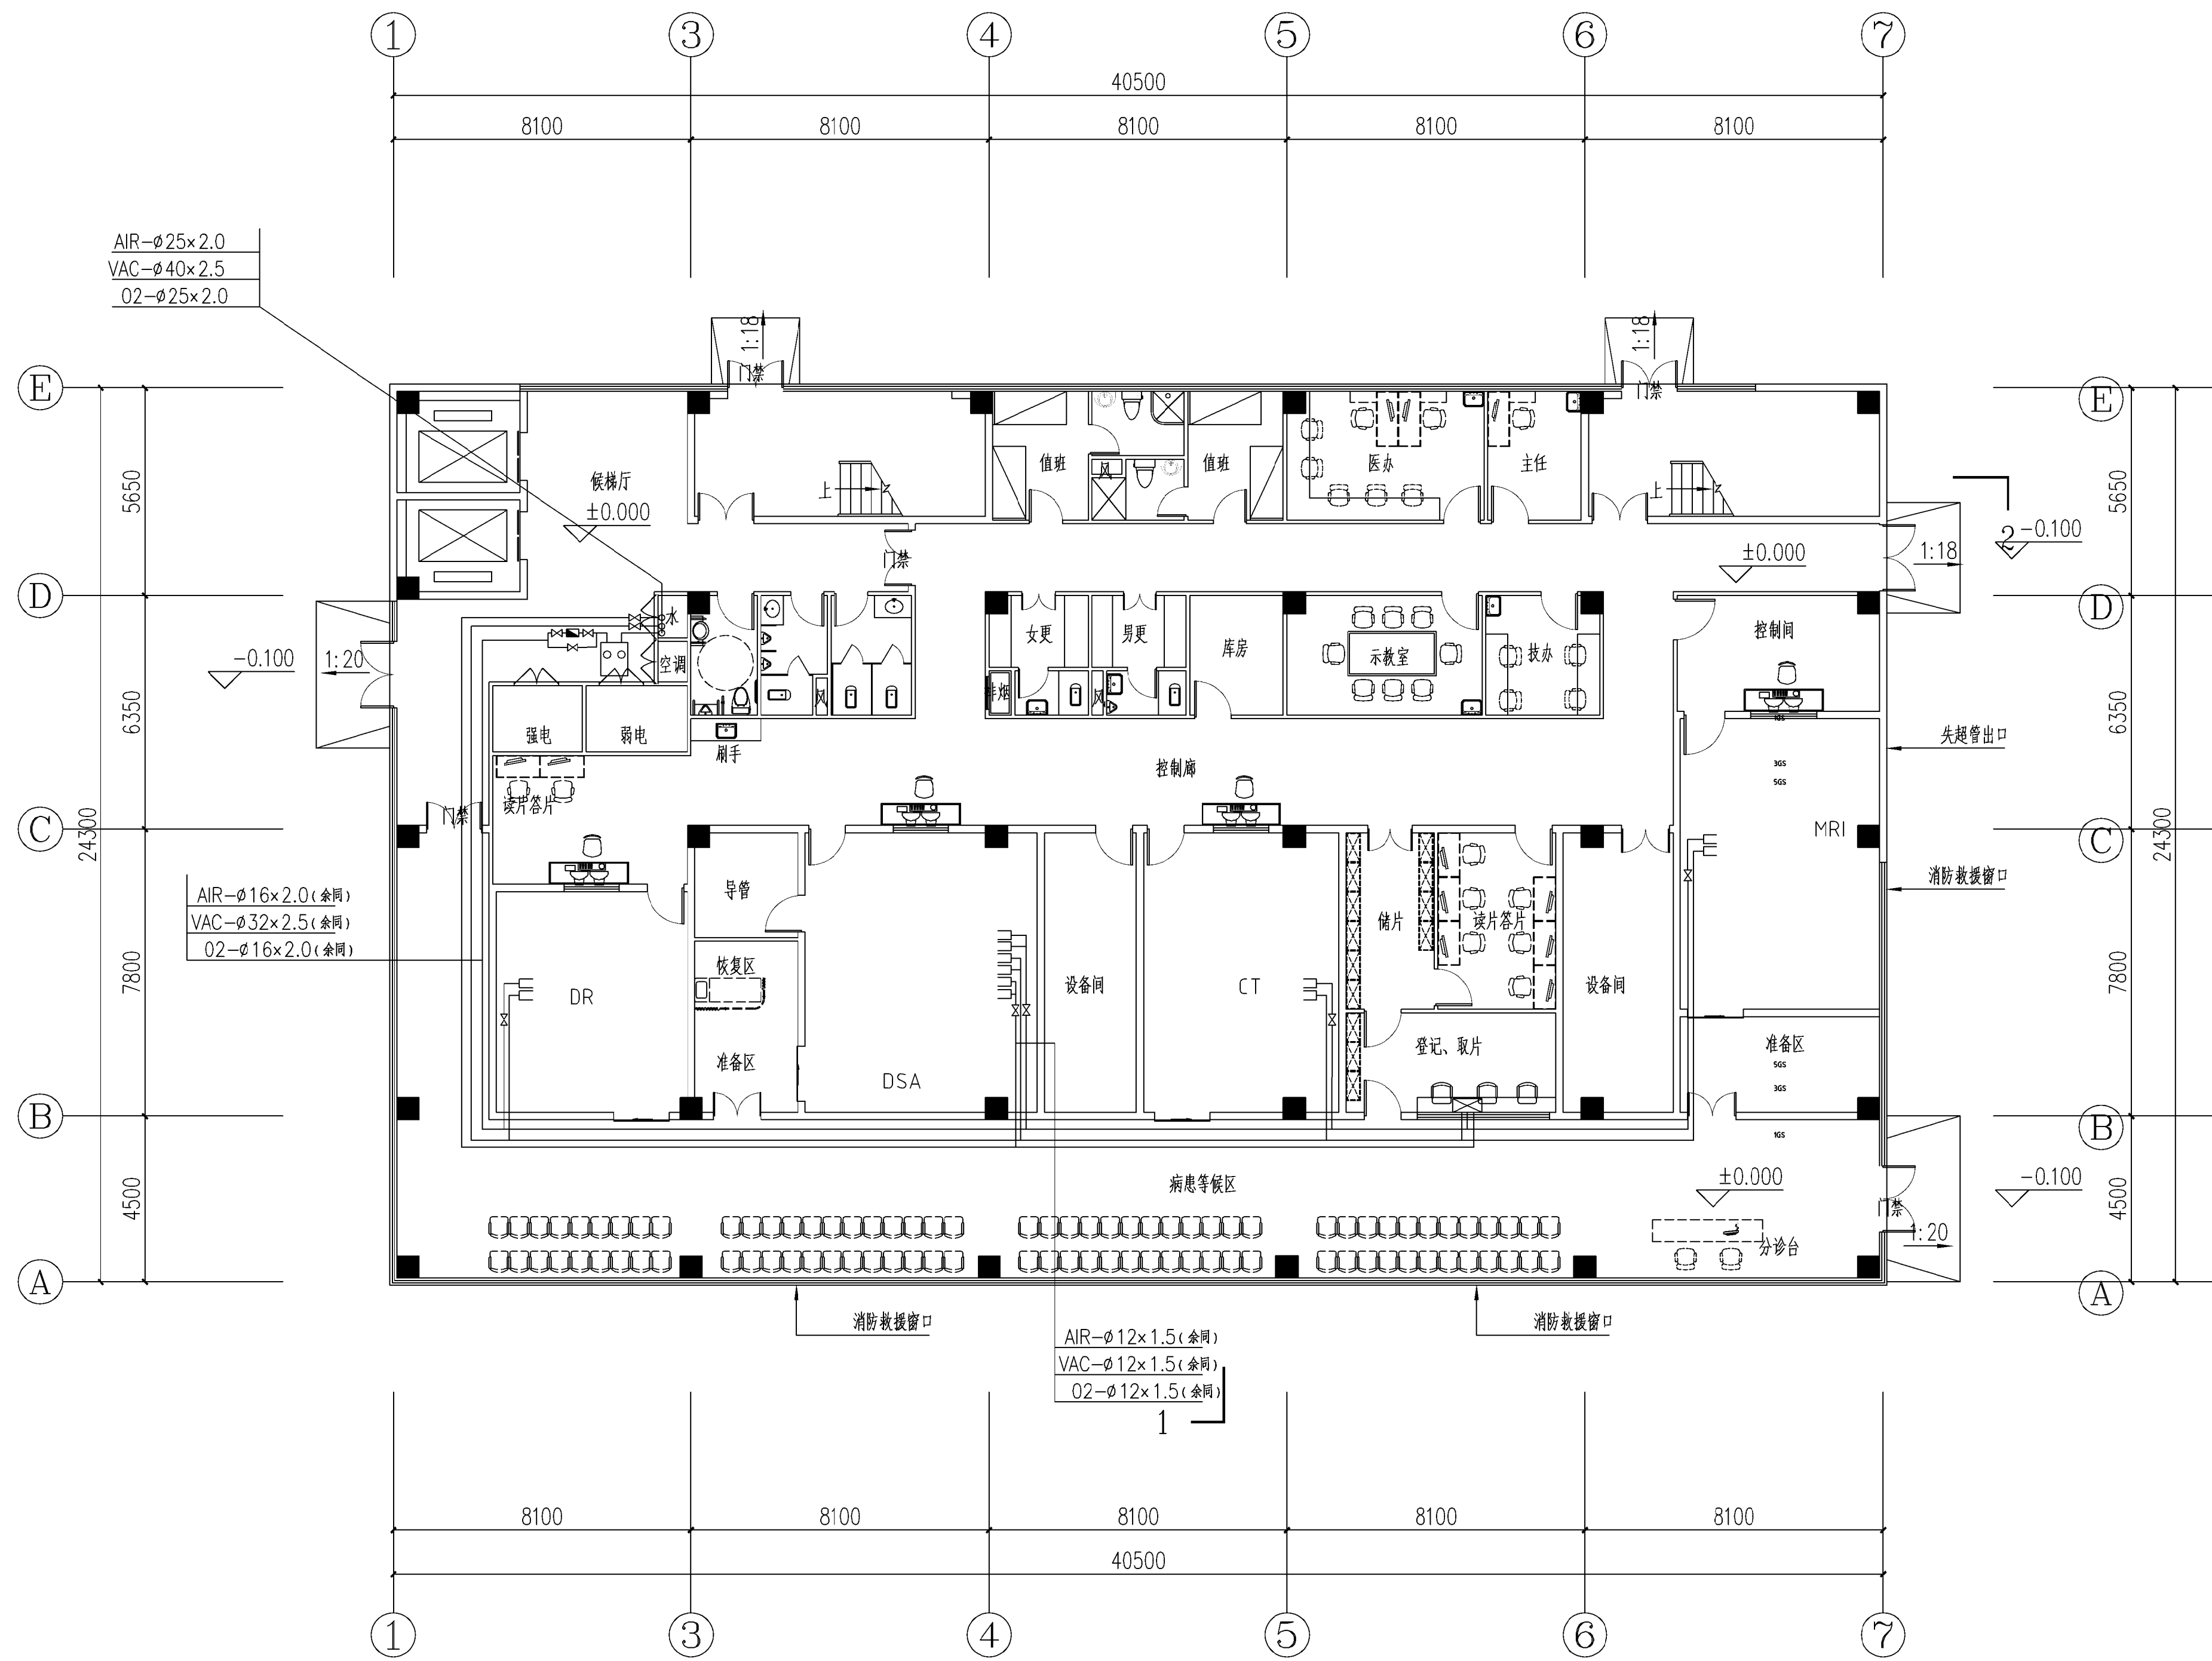

一层平面图 1:100

本层建筑面积: 1003.03平方米
总建筑面积: 3009.09平方米

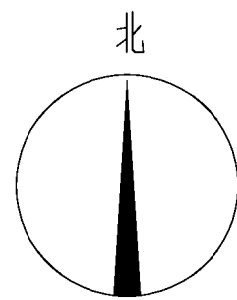

说 明

图 例

- 氧气管道 — O —
- 氧气管截止阀 — O —
- 电脑网络气体流量仪 — O —
- 二级减压箱 — O —
- 吸引管道 — V —
- 吸引管截止阀 — V —
- 空气管道 — A —
- 吸引管截止阀 — V —
- 医用气体压力报警器 — O —


工 程 名 称

医用气体系统工程

图 目


4#楼一层平面图

工程号	J2018-28
图 号	FTH-05
页 数	第20页 共25页
设计批准号	TS1833023-2018
日 期	2018. 10. 29

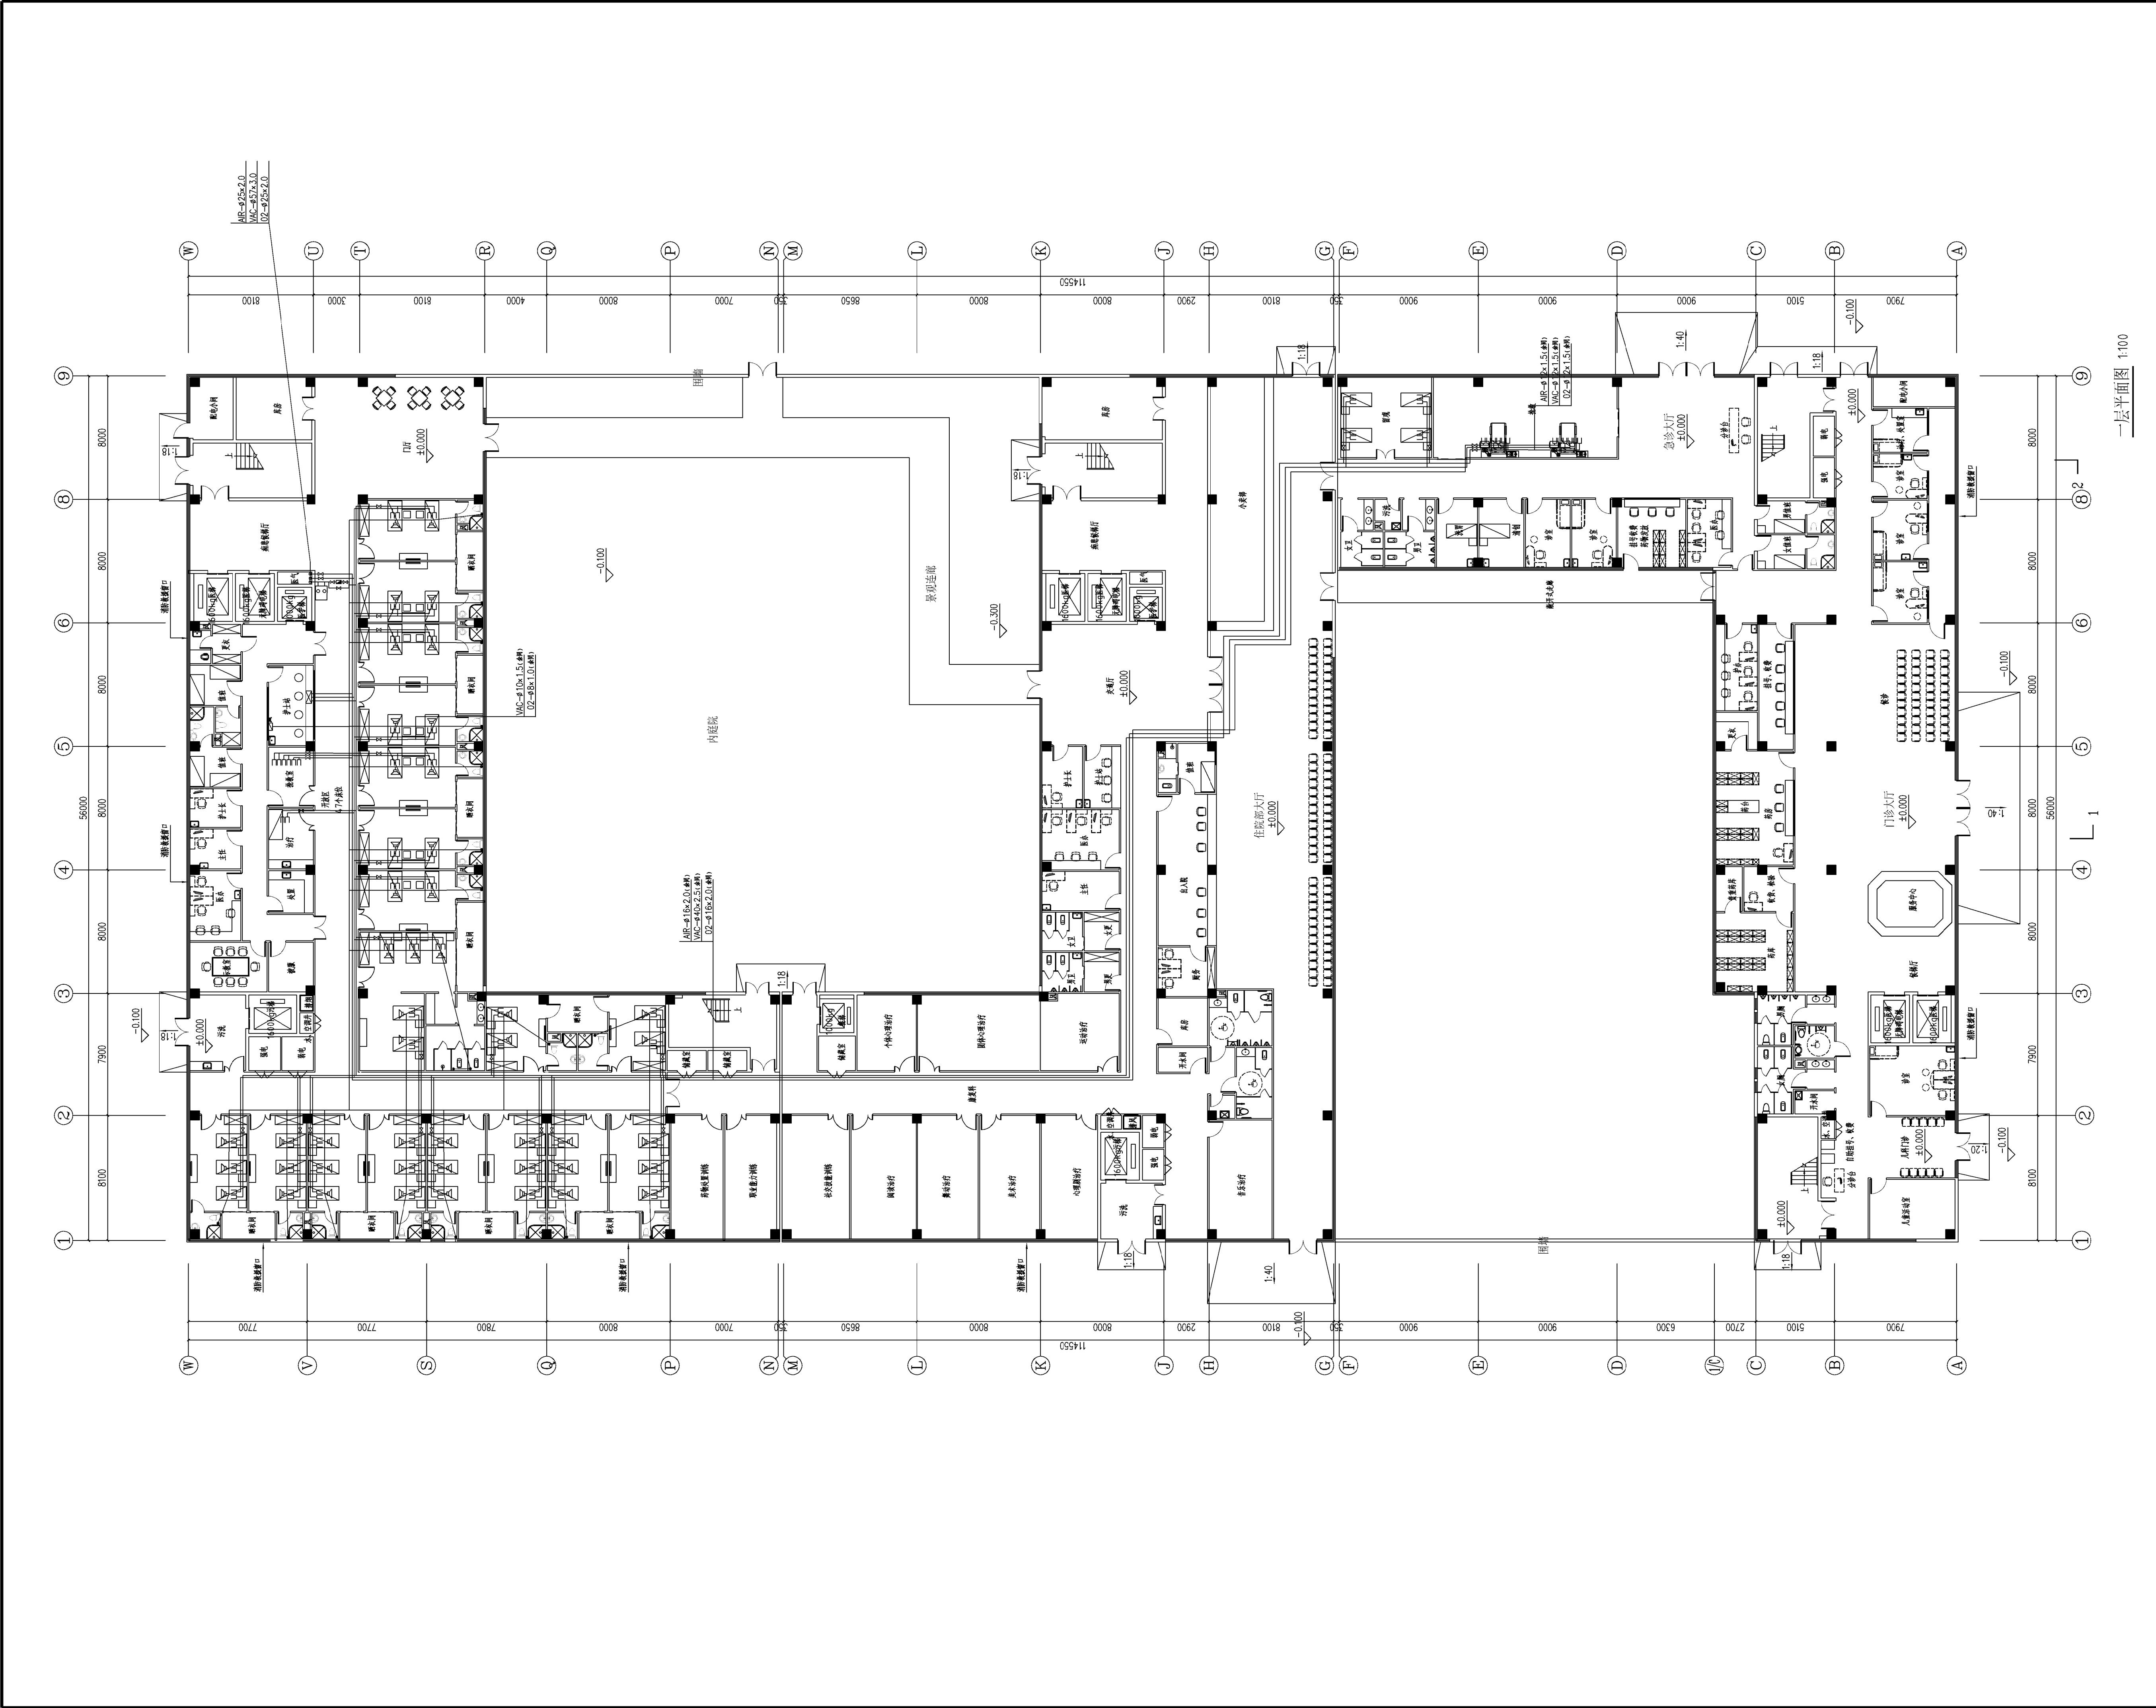

一层平面图 1:100


说明	
图例	
氧气管道	— O —
氧气管截止阀	— X —
电脑网络气体流量仪	— [Symbol] —
二级减压箱	— [Symbol] —
吸引管道	— V —
吸引截止阀	— X —
空气管道	— A —
吸引截止阀	— X —
医用气体压力报警器	— [Symbol] —
传呼主机	— [Symbol] —
传呼显示屏	— [Symbol] —
传呼分机	— [Symbol] —
传呼线	— [Symbol] —
紧急呼叫按钮	— [Symbol] —
工程名称	
医用气体系统工程	
图目	
5#、6#楼一层平面图	
工程号	J2018-28
图号	FTH-05
页数	第21页 共25页
设计批准号	TS1833023-2018
日期	2018. 10. 29

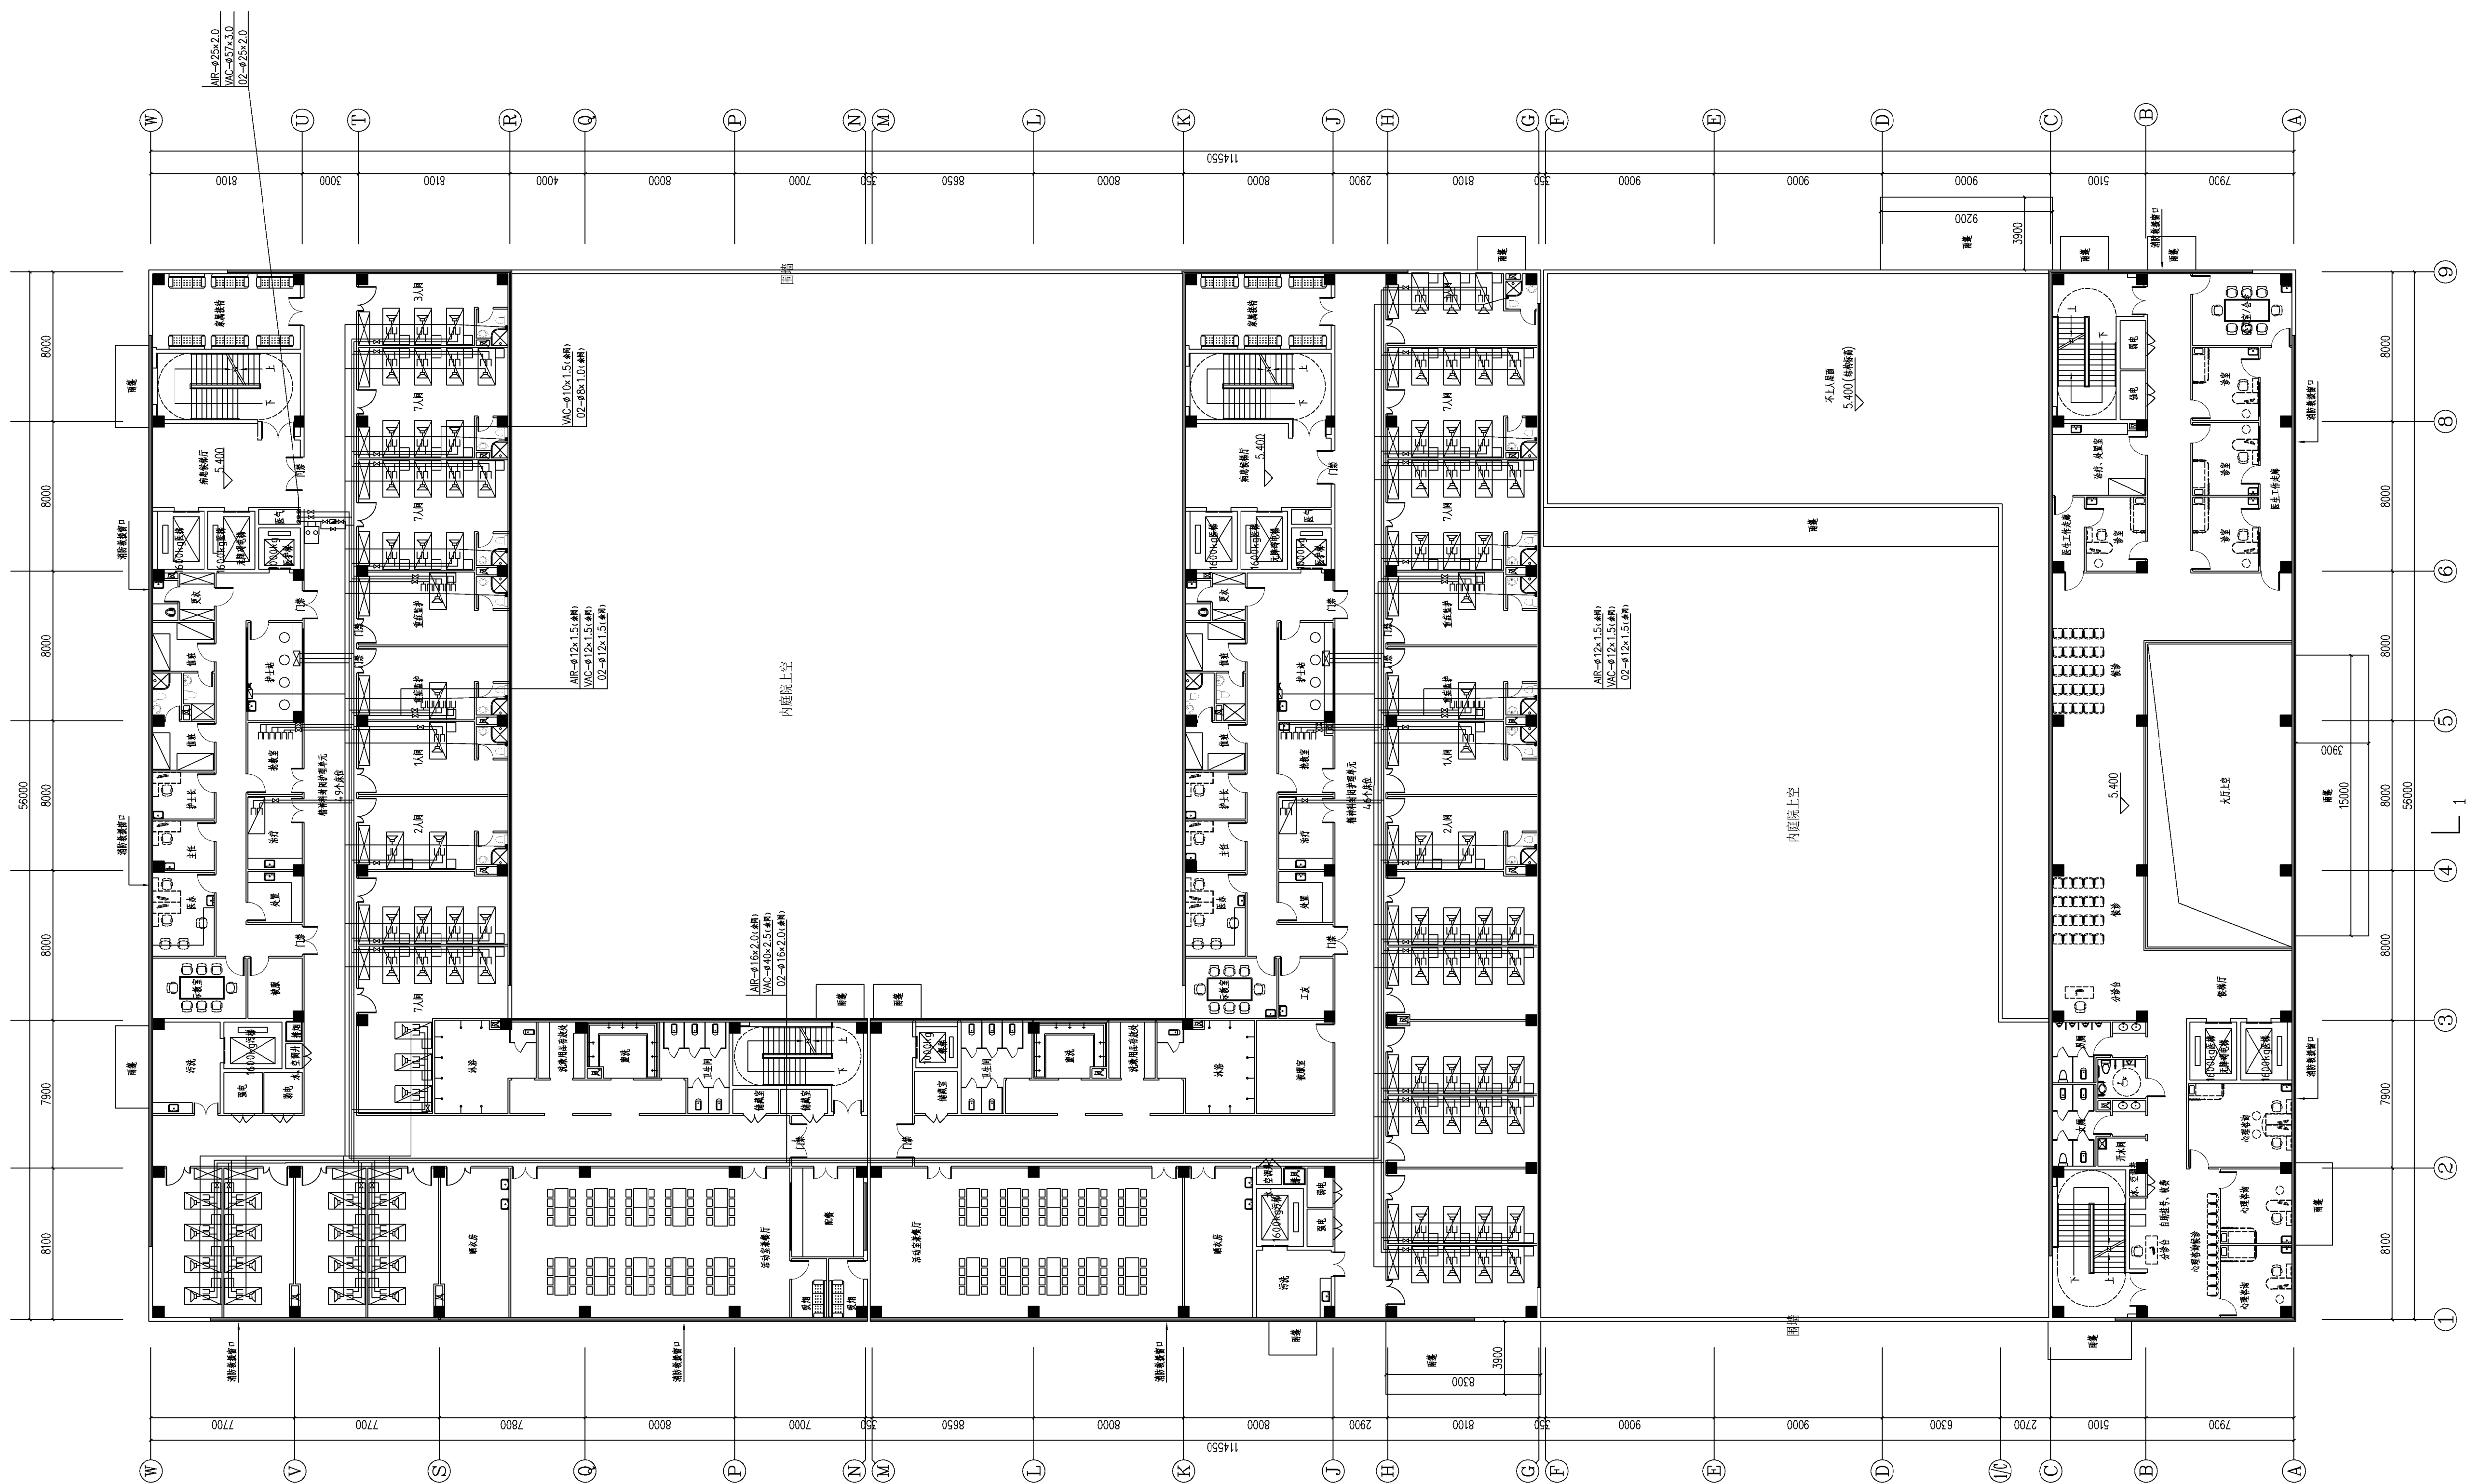

二层平面图 1:100

说 明

图 例

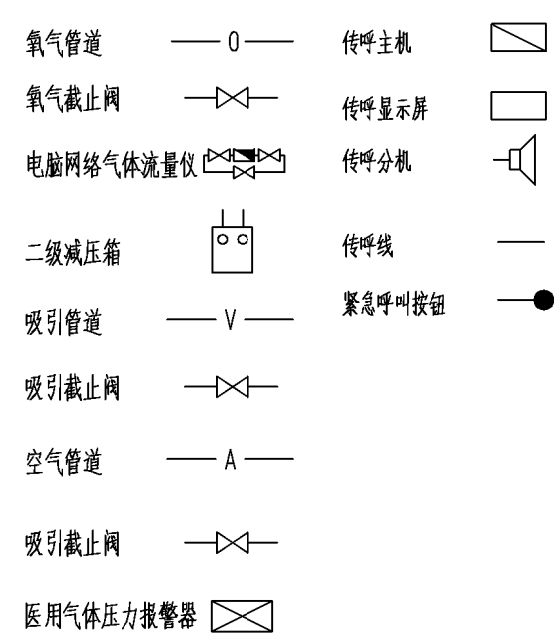

工程名称

医用气体系统工程

冬 目

5#、6#楼二层平面图


工程号	J2018-28
-----	----------

图 号	FTH-22
-----	--------


页 数	第22页 共25页
-----	-----------

设计批准号	TS1833023-2018
-------	----------------

日 期	2018. 10. 29
-----	--------------

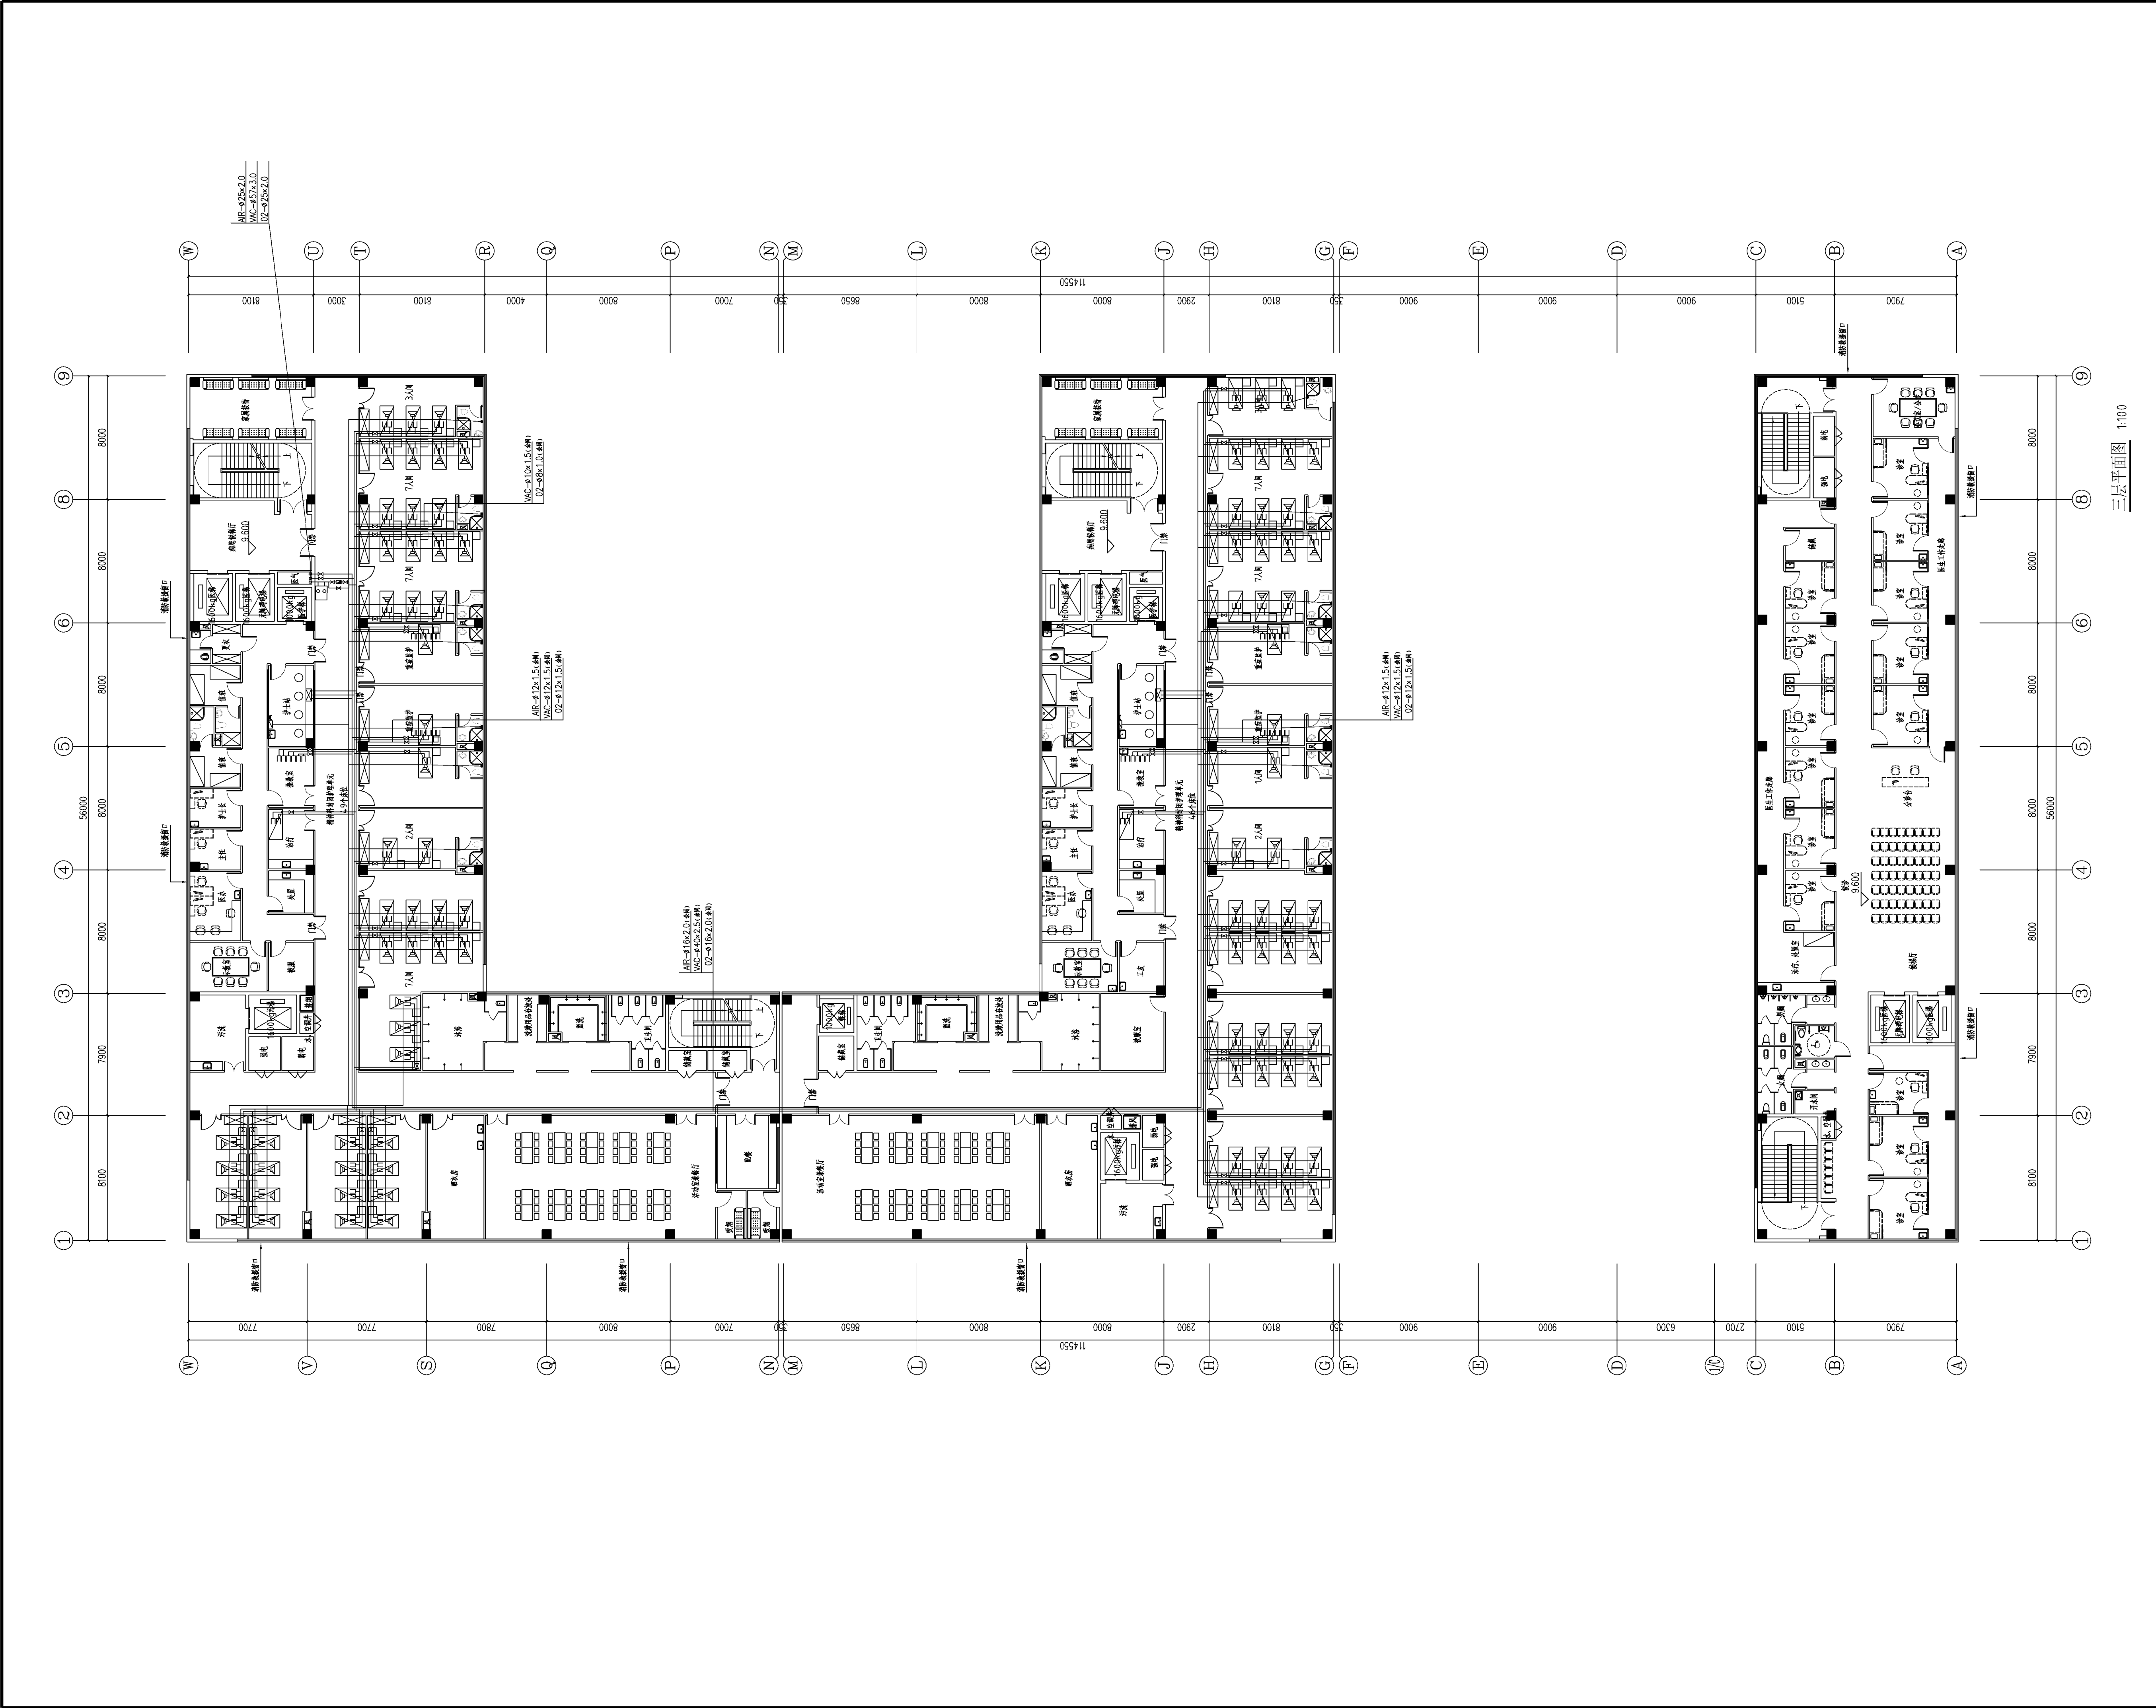

说 明	
图 例	
氧气管道	— O —
氧气管截止阀	— X —
电脑网络气体流量位	— 流量位 —
二级减压箱	— 减压箱 —
吸引管道	— V —
吸引截止阀	— V — X —
空气管道	— A —
吸引截止阀	— V — X —
医用气体压力报警器	— 报警器 —
传呼主机	— 传呼主机 —
传呼显示屏	— 传呼显示屏 —
传呼分机	— 传呼分机 —
传呼线	— 传呼线 —
紧急呼叫按钮	— 紧急呼叫按钮 —
工 程 名 称	
医用气体系统工程	
图 目	
5#、6#楼三层平面图	
工程号	J2018-28
图 号	FTH-23
页 数	第23页 共25页
设计批准号	TS1833023-2018
日 期	2018. 10. 29

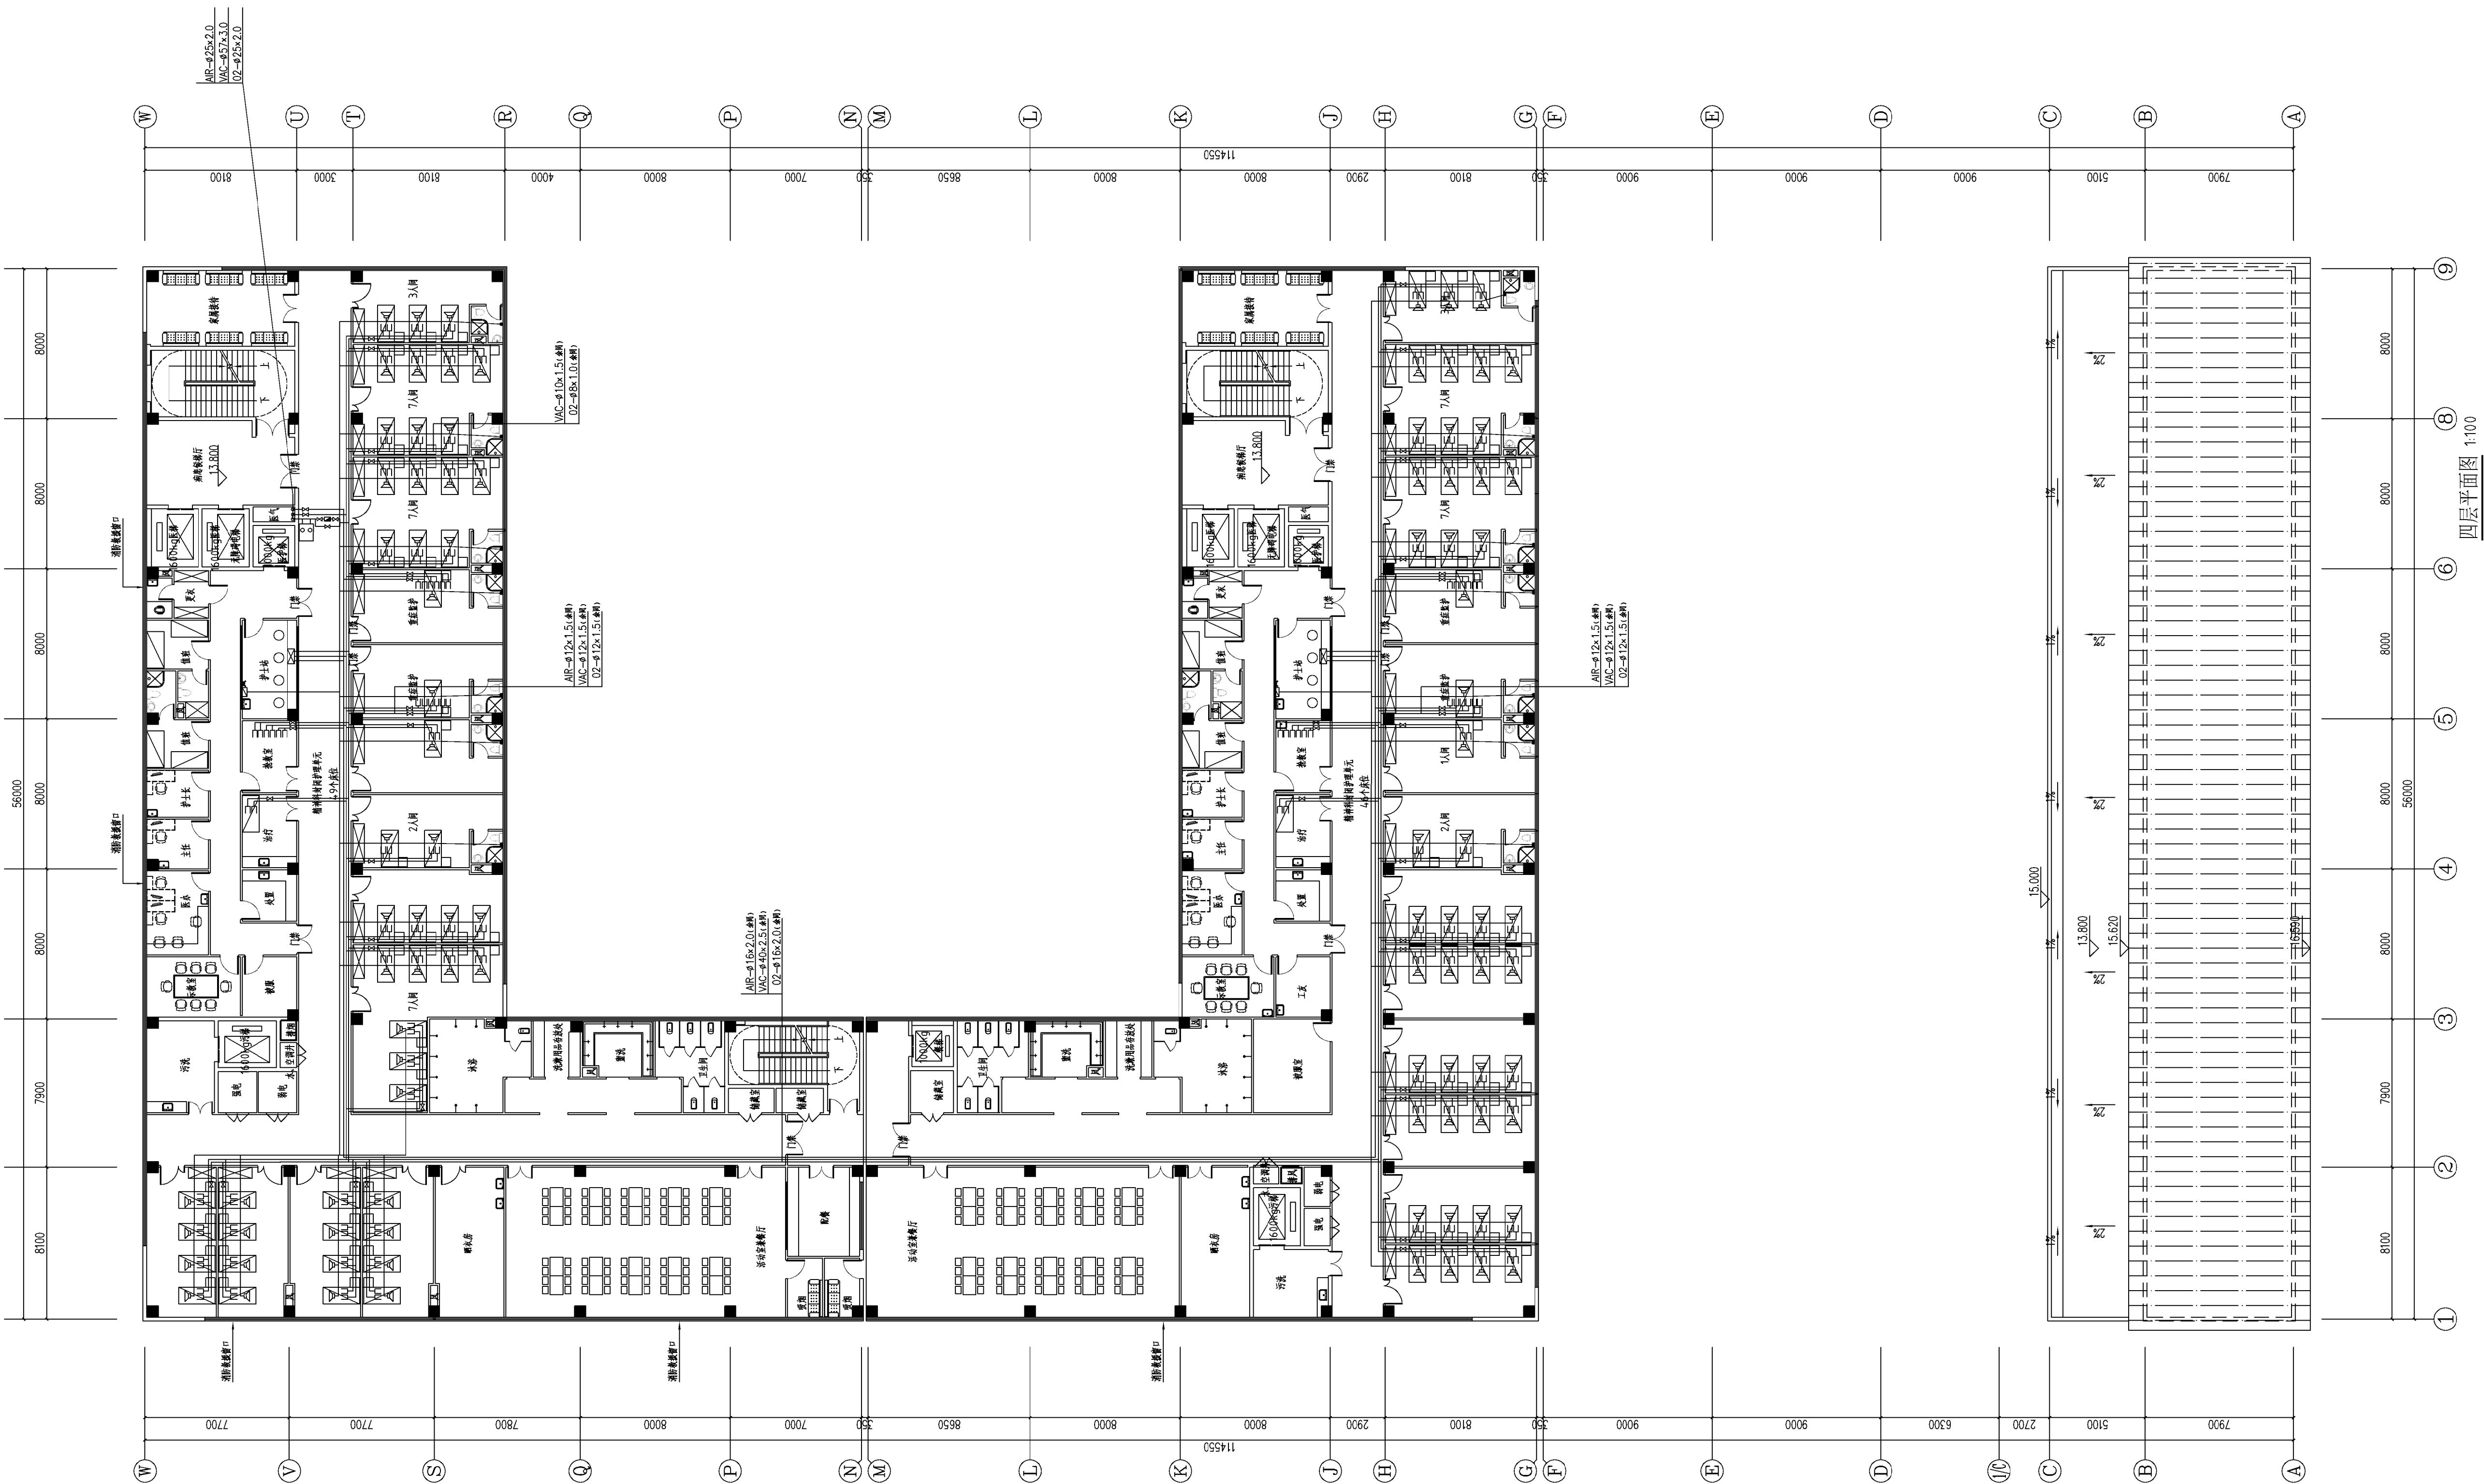

说明

图例

- | | | | |
|-----------|---------|--------|---|
| 氧气管道 | — O — | 传呼主机 | □ |
| 氧气管截止阀 | — X — | 传呼显示屏 | □ |
| 电脑网络气体流量仪 | — 流量仪 — | 传呼分机 | □ |
| 二级减压箱 | — 减压箱 — | 传呼线 | — |
| 吸引管道 | — V — | 紧急呼叫按钮 | ● |
| 吸引截止阀 | — X — | | |
| 空气管道 | — A — | | |
| 吸引截止阀 | — X — | | |
| 医用气体压力报警器 | — 报警器 — | | |


工程名称

医用气体系统工程

图目

5#、6#楼四层平面图

工程号	J2018-28
图 号	FTH-24
页 数	第24页 共25页
设计批准号	TS1833023-2018
日 期	2018. 10. 29

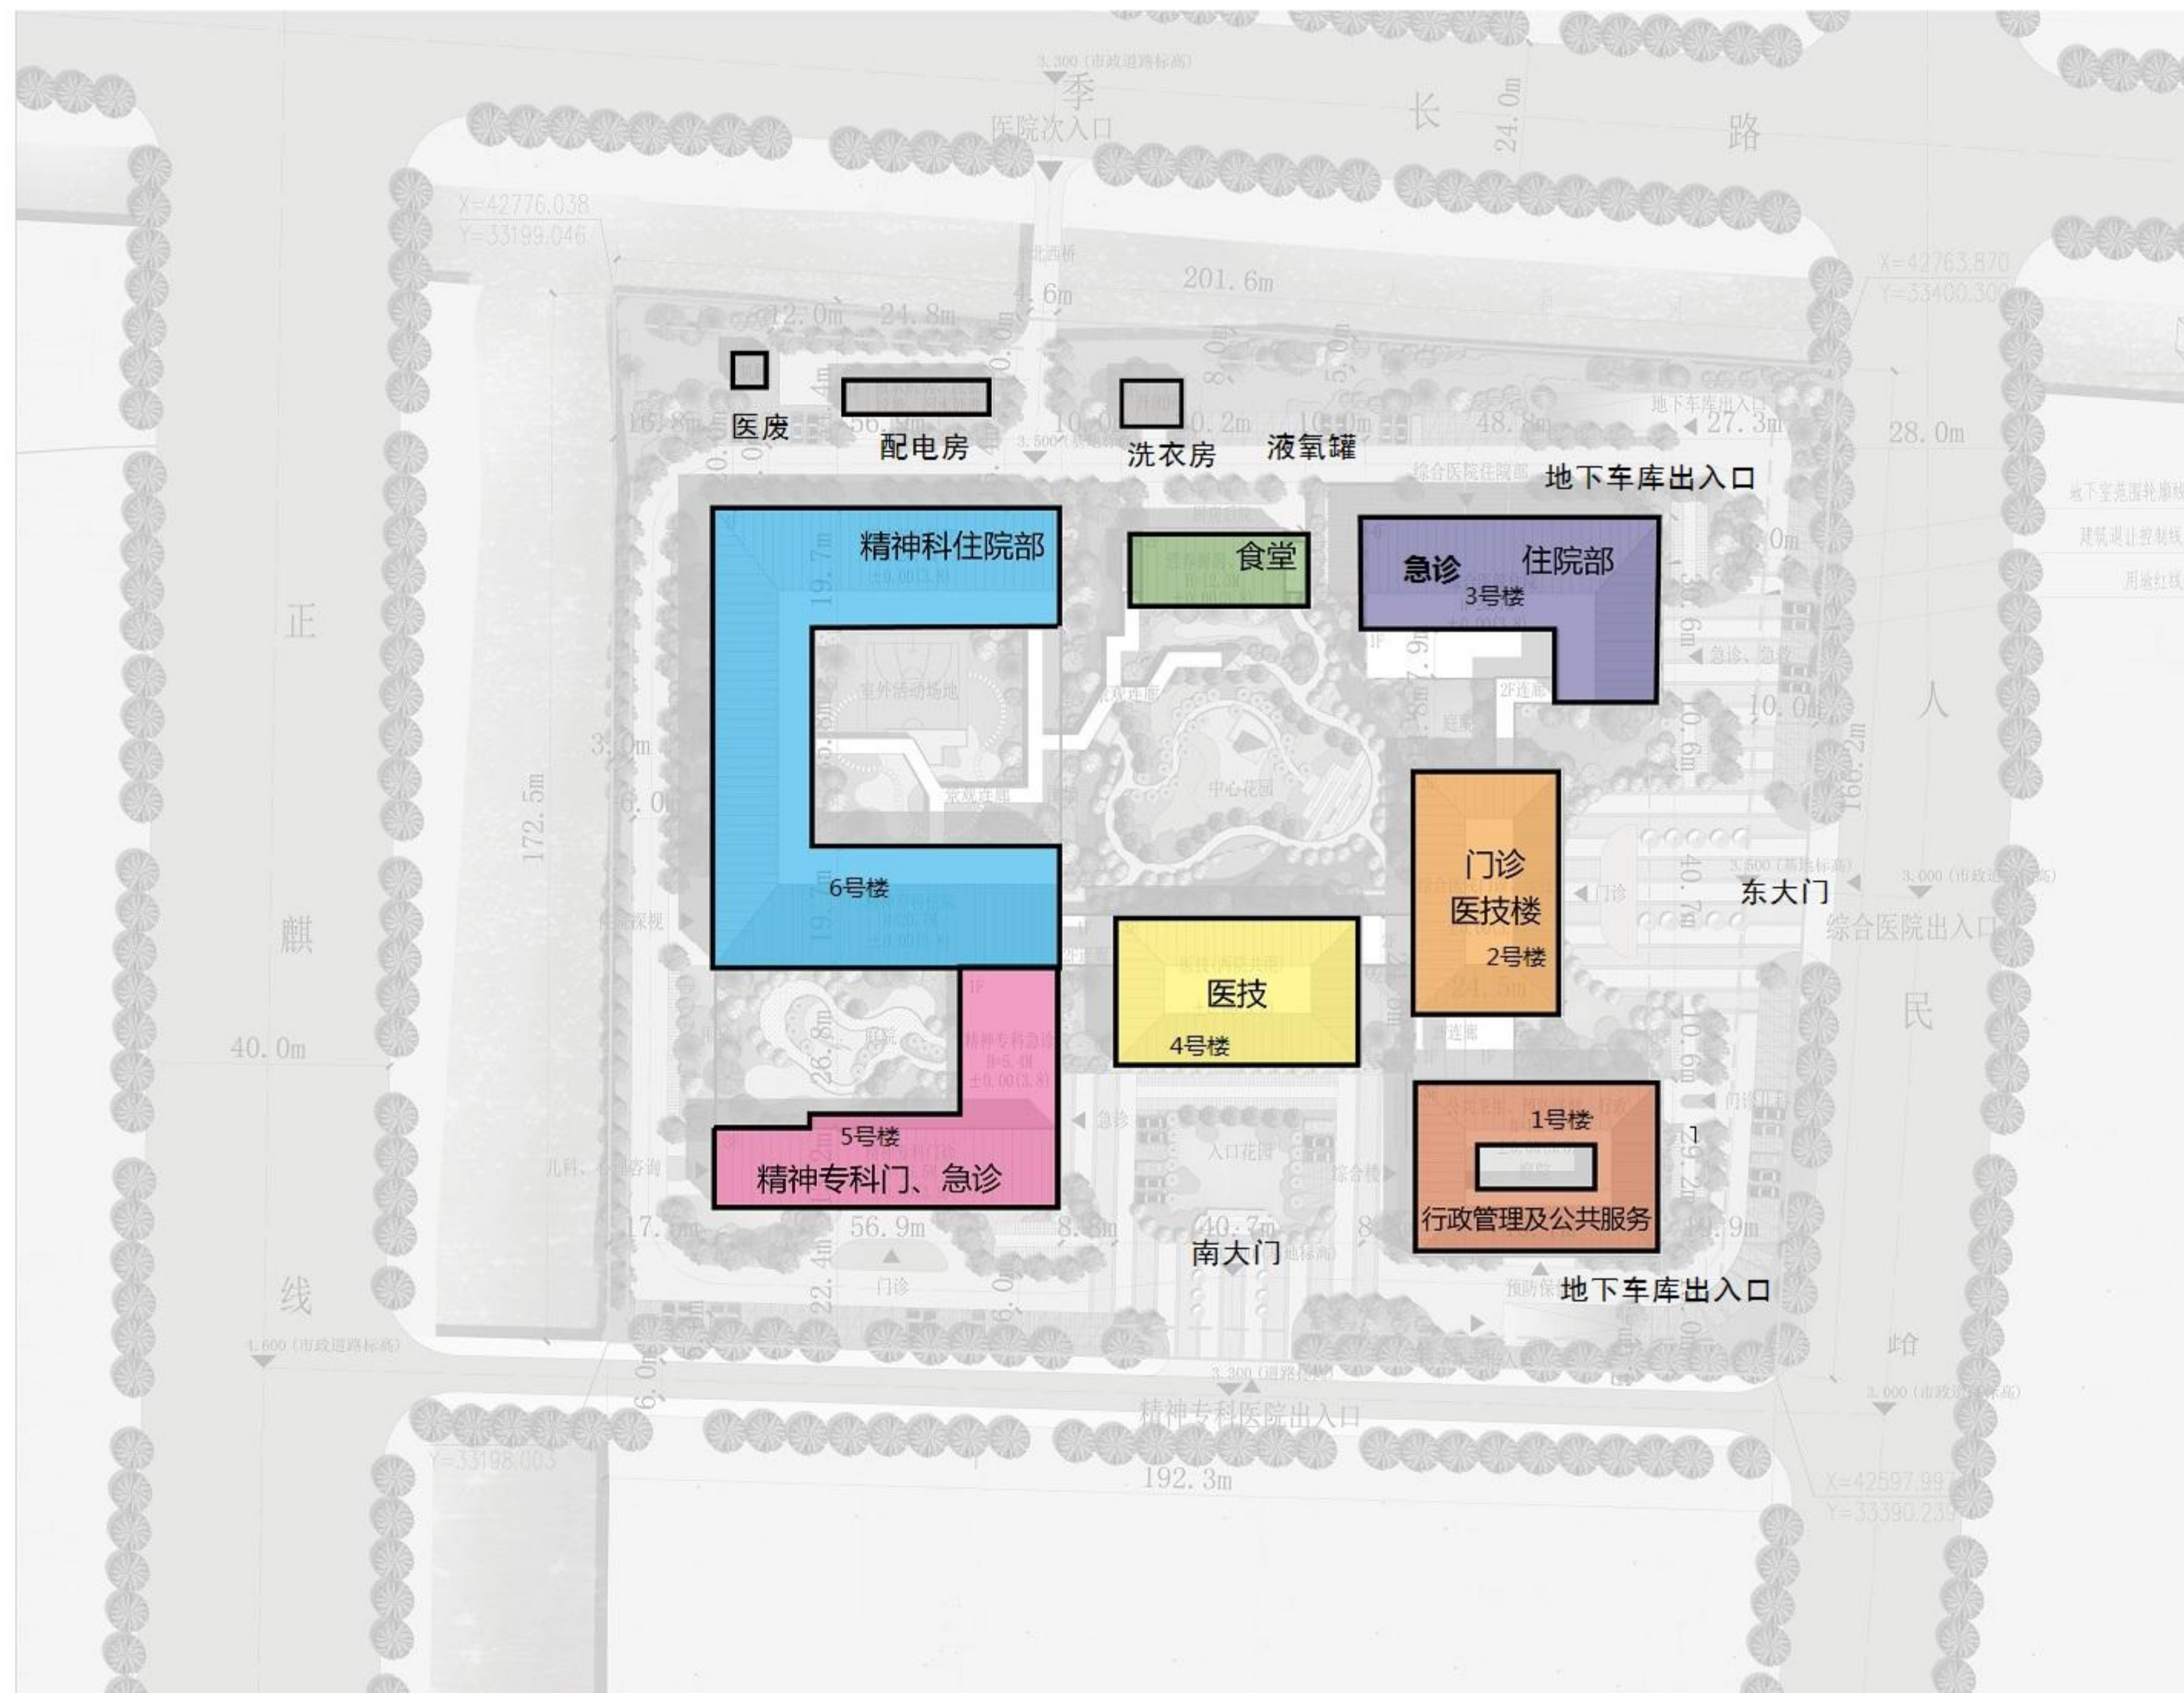

- 1F 预防保健
- 2F 基本公共卫生服务
- 3F 行政管理
- 1F 综合医院门诊
- 2F 门诊及医技
- 3F 手术部
- 1F 综合医院急诊
- 2-3F 综合医院住院部
- 医技
- 食堂
- 精神专科住院部
- 精神专科门急诊
- 设备用房