


无锡师范高等专科学校食堂改造

室内装修部分 (装修图)

			工 程 名 称	无锡师范高等专科学校食堂改造			校 对			
			项 目 名 称				编 辑			
			图 纸 目 录						专 业	
序号	图 纸 名 称				图 号	图幅	备 注			
	装修									
01	一层食堂（厨房区域）现状平面图				装修01	A2				
02	二层食堂（厨房区域）现状平面图				装修02	A2				
03	三层食堂（厨房区域）现状平面图				装修03	A2				
04	一层食堂（厨房区域）平面图				装修04	A2				
05	一层食堂（厨房区域）天花图				装修05	A2				
06	二层食堂（厨房区域）平面图				装修06	A2				
07	二层食堂（厨房区域）天花图				装修07	A2				
08	三层食堂（厨房区域）平面图				装修08	A2				
09	三层食堂（厨房区域）天花图				装修09	A2				
10	一层食堂（厨房区域）厨房油烟管道示意图				装修10	A2				
11	二层食堂（厨房区域）厨房油烟管道示意图				装修11	A2				
12	三层食堂（厨房区域）厨房油烟管道示意图				装修12	A2				
13										
14										
15										
	电气									
16										
17										
18										
19										
20										
21										
22										
23										
阶段	施工日期				第1 页共1 页第1 版		设计号		图号	

工 程					
建 筑					给 排 水
结 构					暖 通
电 气					电 力
自 控					供 热

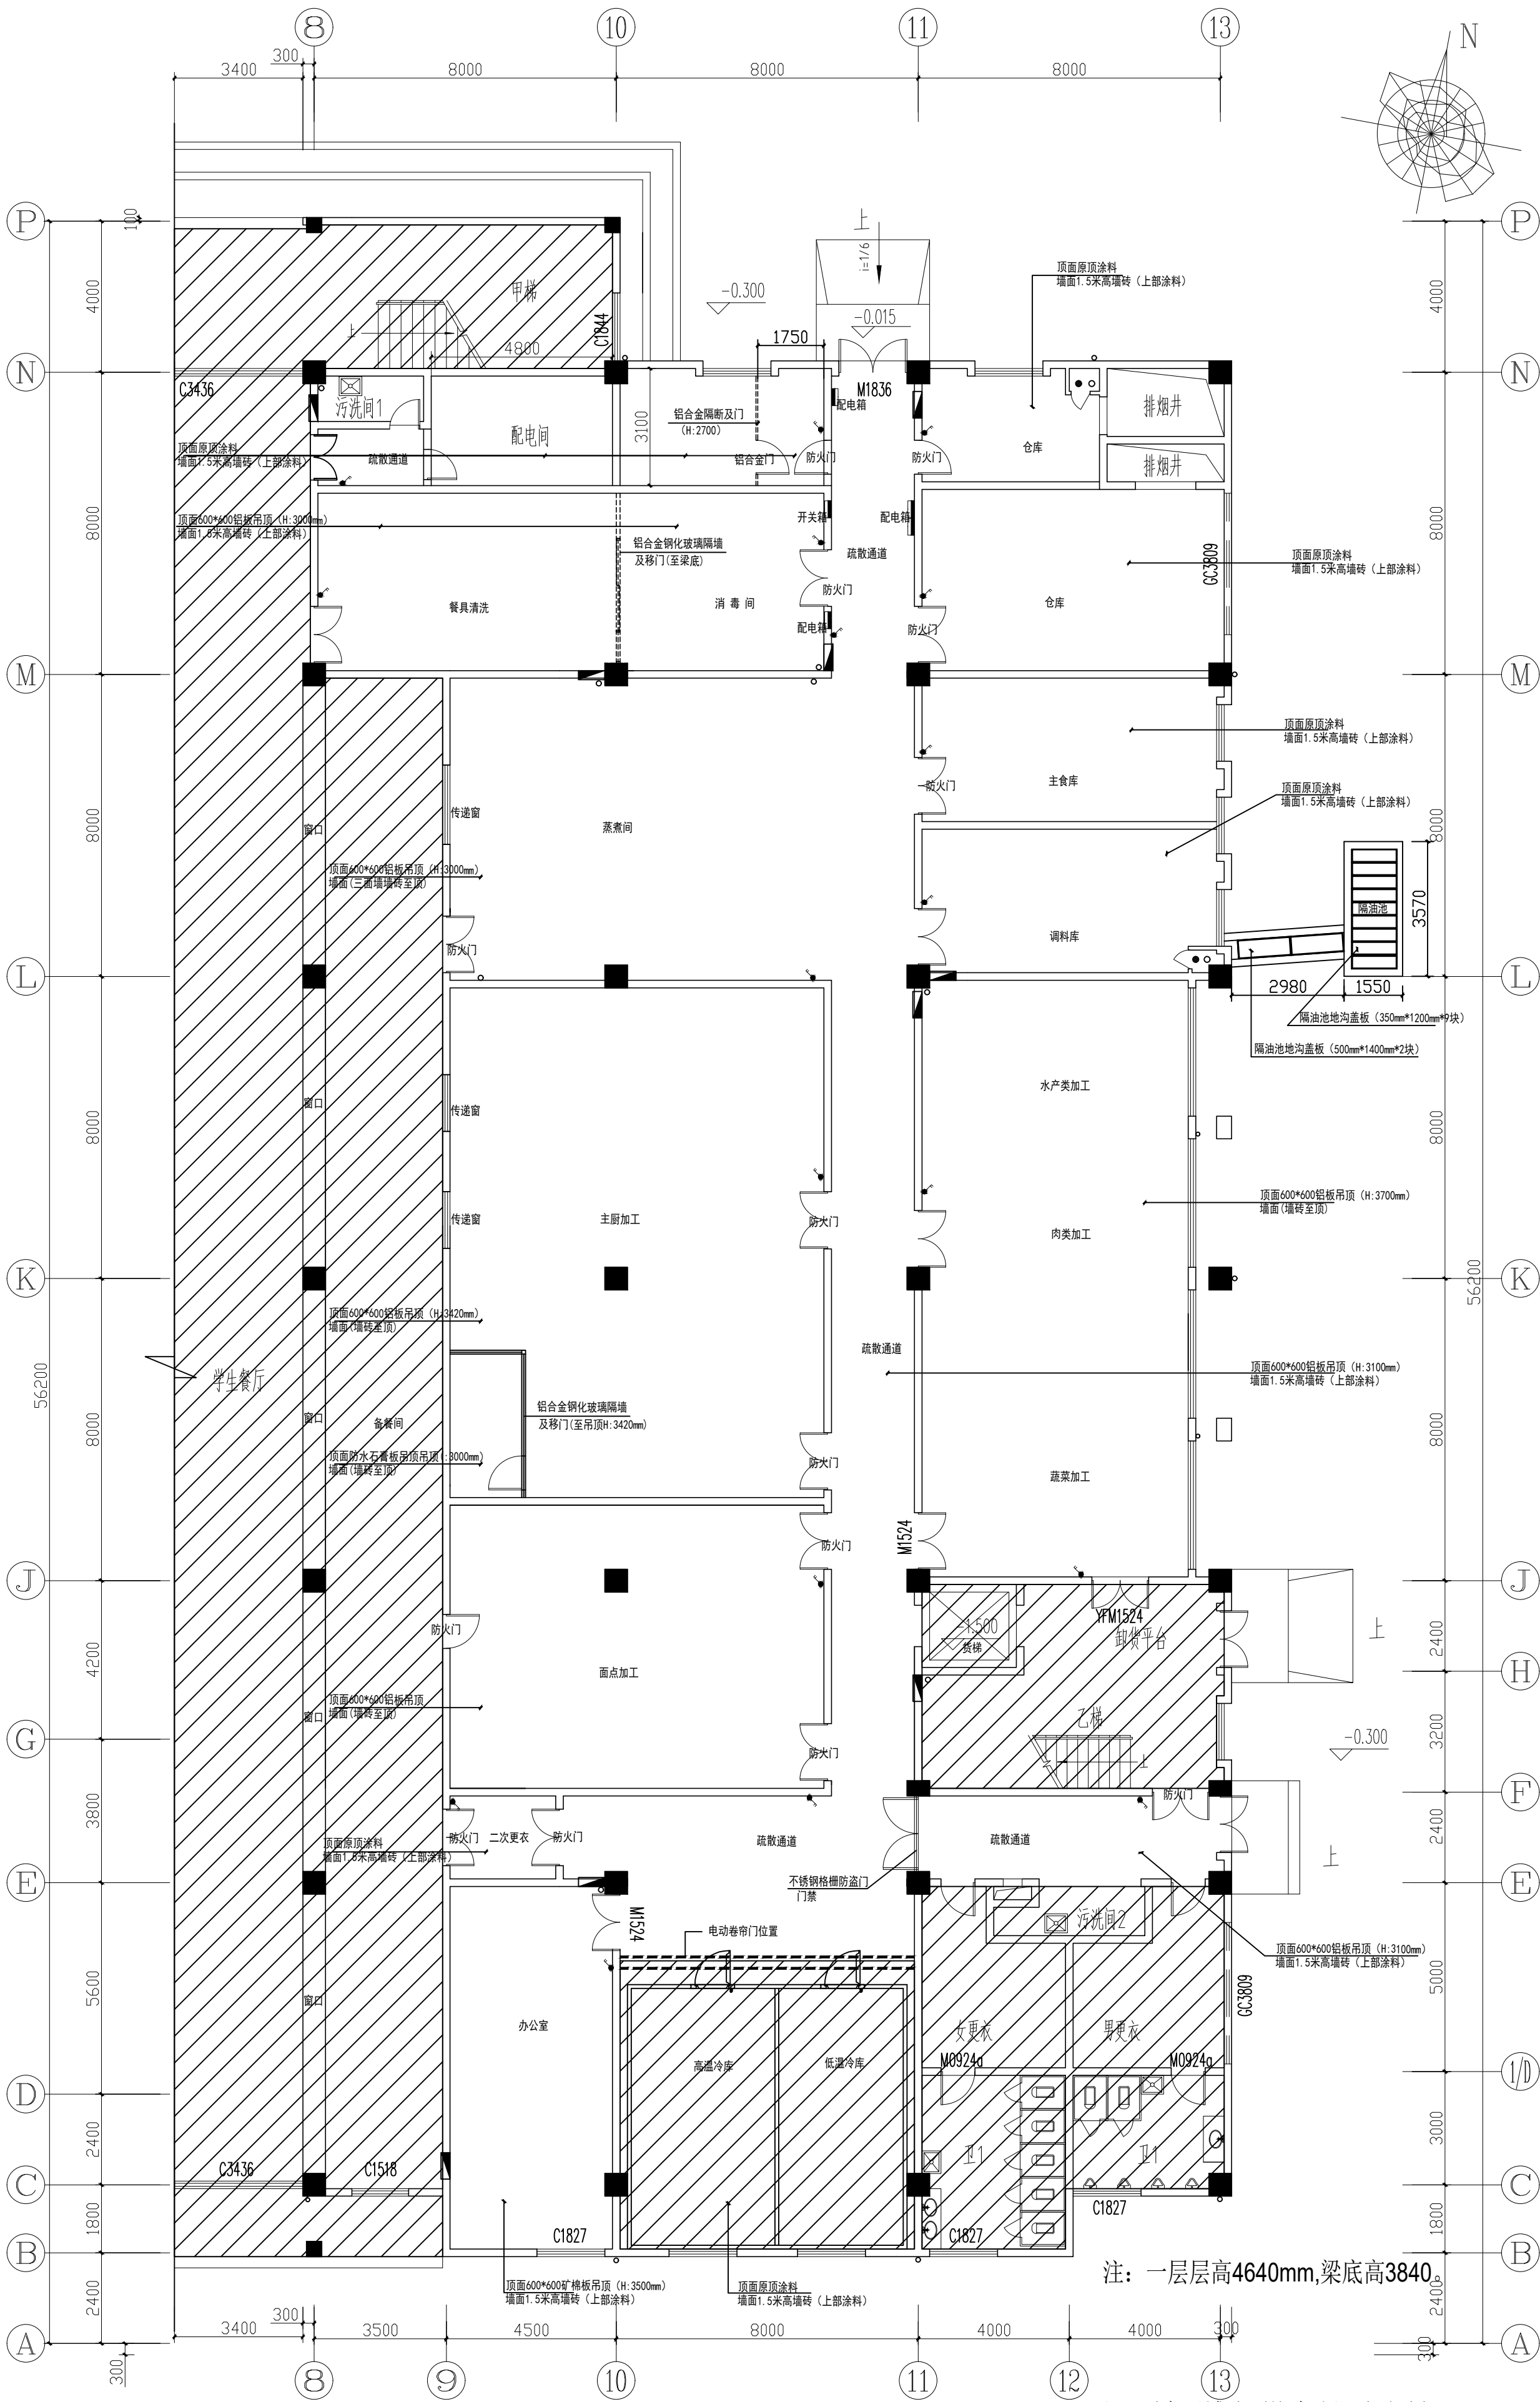

注：一层层高4640mm,梁底高3840


注：厨房区域地面均为防滑地砖地坪。

PLAN 一层食堂（厨房区域）现状平面图
SCALE 1:125

图名 一层食堂（厨房区域）现状平面图	设计	审核	审定	工程名称 无锡师范高等专科学校食堂改造	设计证书 编号
	制图	专业负责人	项目负责人		
	比例	日期	日期		
	第 张	共 张	共 张		

工 步				给 排 水		
建 筑				暖 通		
结 构				电 力		
电 气 自 控				供 热		


二层食堂(厨房区域)现状平面图	图名	比例	日期	装饰
	设计	校核	专业负责人	
	制图			
	审核		项目负责人	
	审定			
第 张	共 张	设计证书 编 号	工程名称 无锡市范高等专科学校食堂改造	子项名称

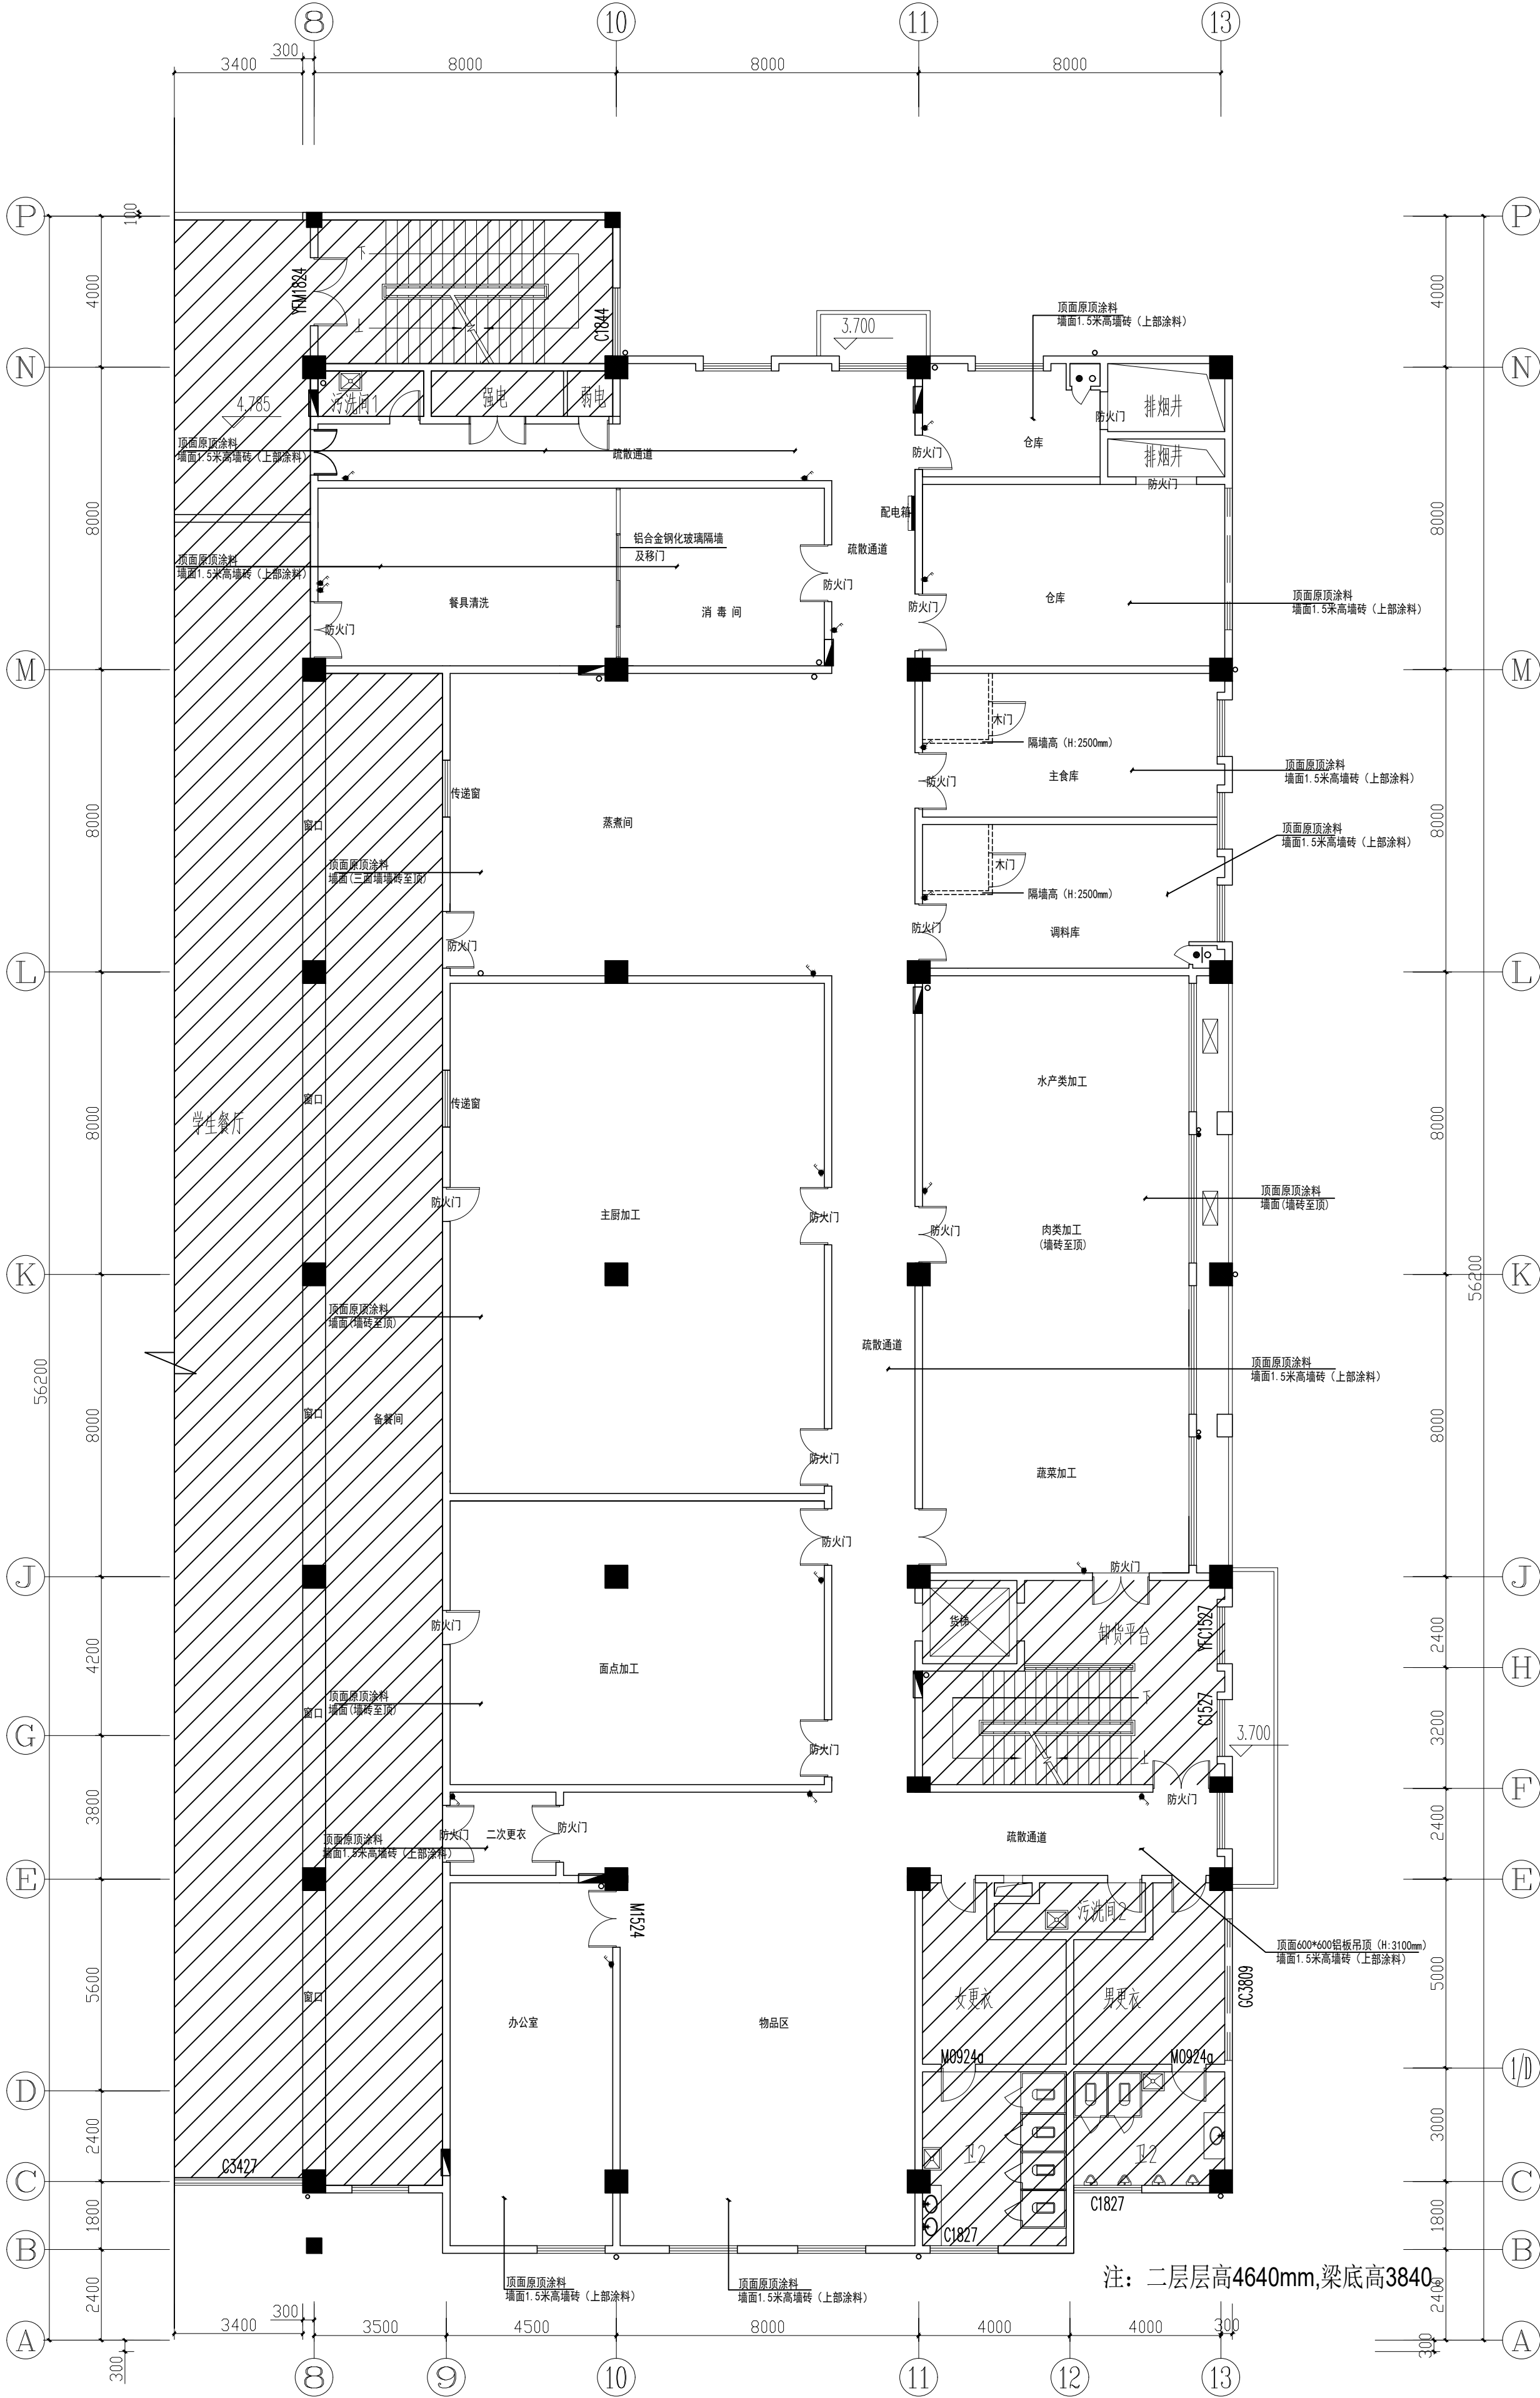

PLAN 二层食堂(厨房区域)现状平面图
SCALE 1:125

注：厨房区域地面均为防滑地砖地坪。

工艺				给排水		
建筑				暖通		
结构				动力		
电气自控				供热		

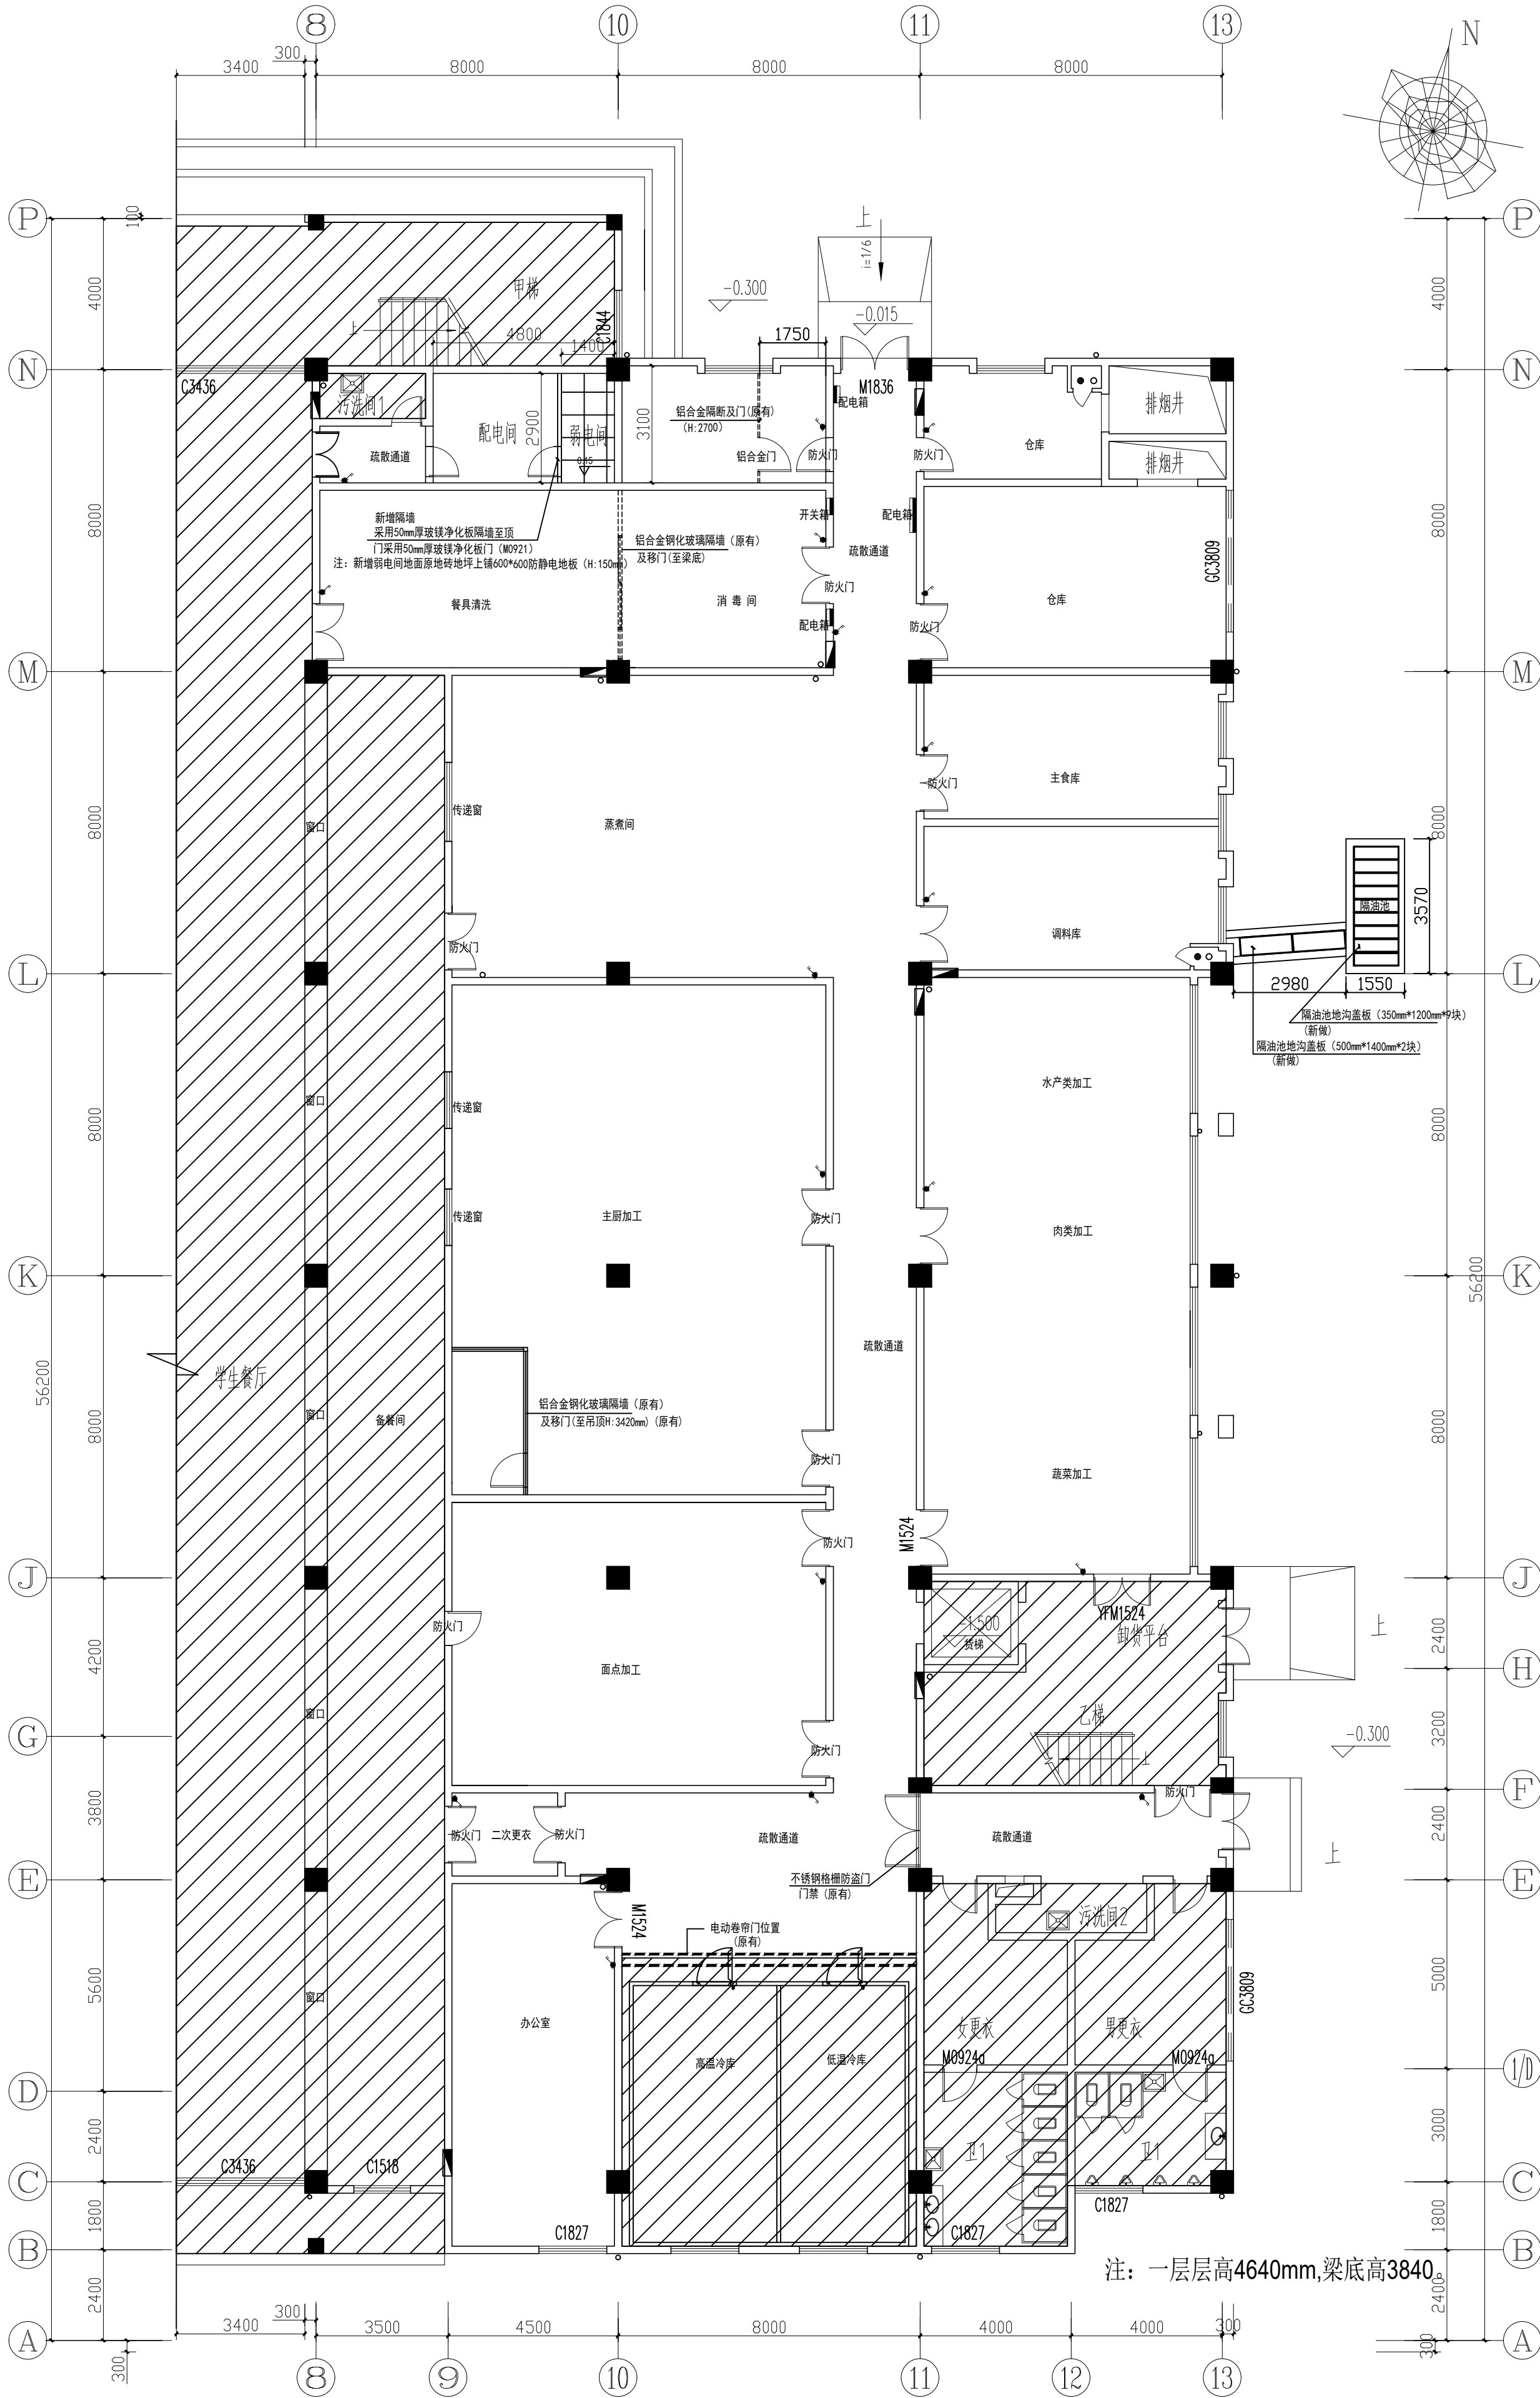


PLAN SCALE 1:125 一层食堂（厨房区域）平面图

注：厨房区域原有铝板吊顶拆除，新做铝板吊顶（更换灯具）。
墙面原有墙砖，涂料区域，墙面重新粉刷白色防水无机涂料（原涂料铲除，铲除后墙面刷界面剂处理，批腻子二遍，白色防水乳胶漆二遍）。
地面原有防滑地砖地坪及原有排水槽(地坪原有)。
原有厨房油烟管道拆除，换新(采用不锈钢304#壁厚1.0mm排烟管道)。

一层食堂(厨房区域)平面图	图名	比例	日期	设计阶段	审核	审定
	子项目名称					
	项目负责人					
	专业负责人					
第 张	共 张					

工 程			给 排 水		
建 筑			暖 通		
结 构			电 气		
电 气			供 电		


图 号	比 例	日 期	设计阶段	工程名称	审 定	图 名	设计阶段
					校 核		
					专 业 负 责 人		
					项 目 负 责 人		
					审 核		
第 张				无锡师范高等专科学校食堂改造		一层食堂(厨房区域)天花图	
共 张				装修			

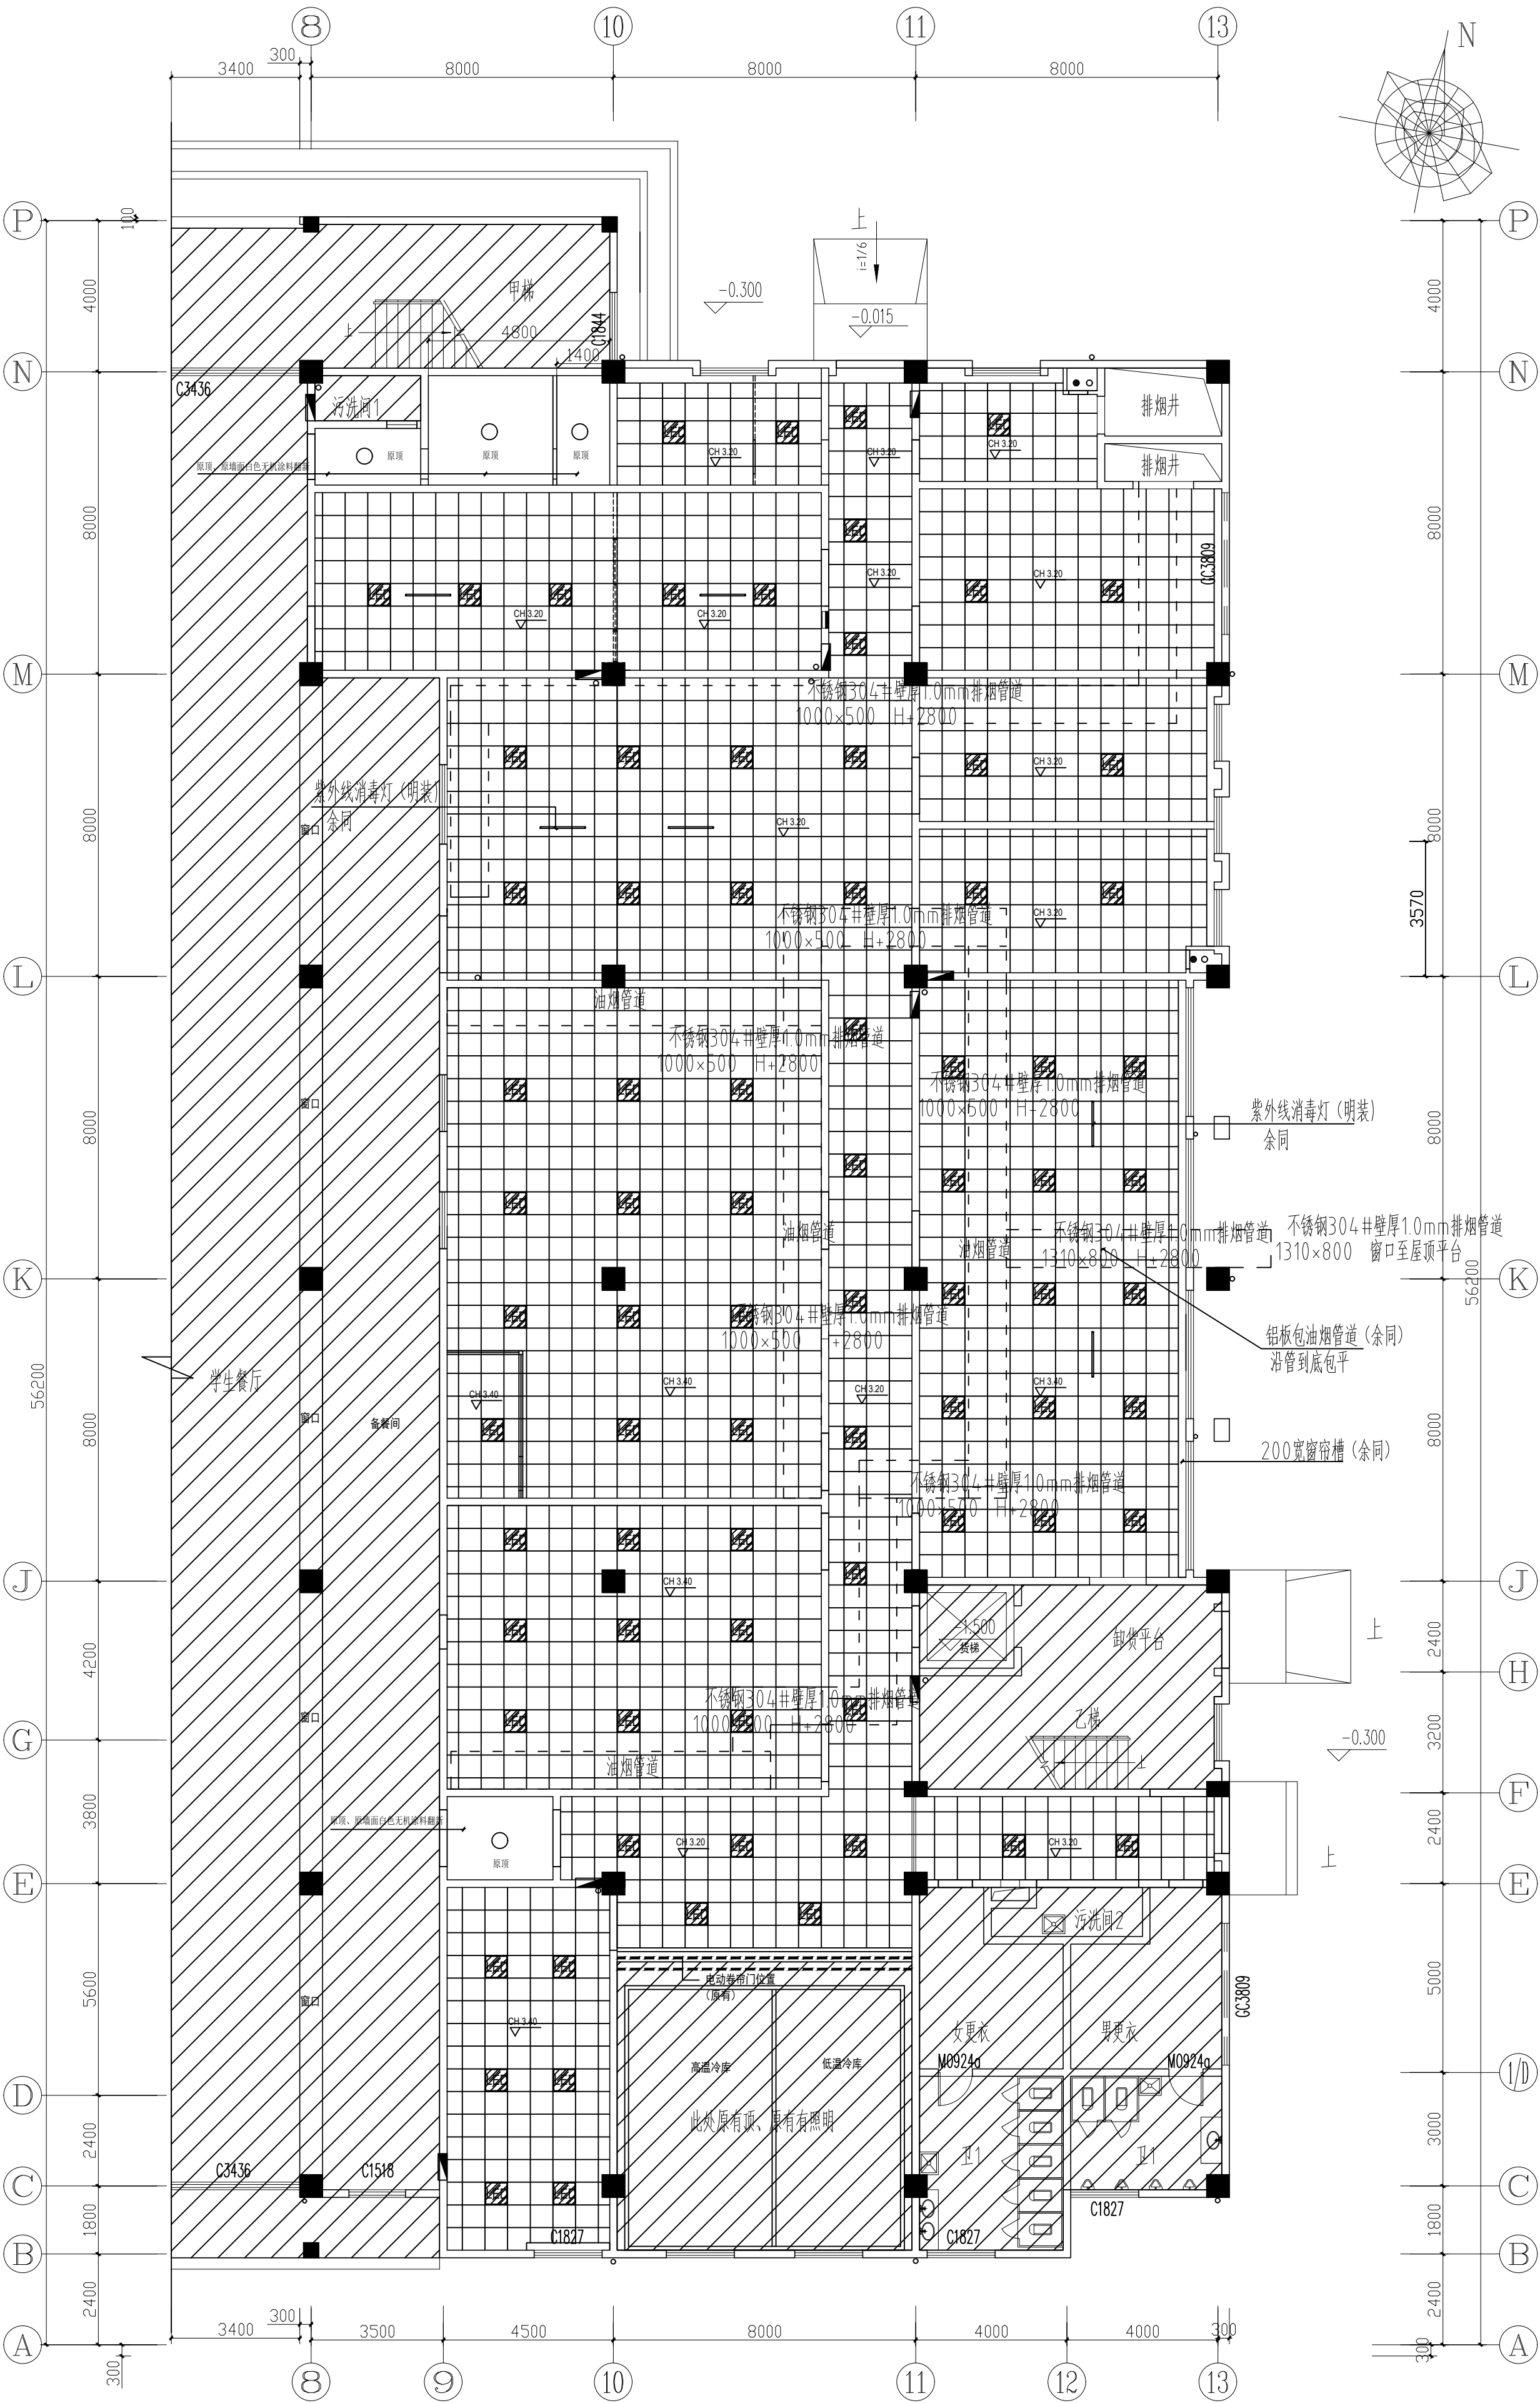

一层食堂(厨房区域)天花图
1:125

- 600×600LED平板灯 (60W-6500K)
- 紫外线消毒灯 (明装)
- LED吸顶灯

工 程			给 排 水		
建 筑			暖 通		
结 构			电 力		
电 气			供 热		

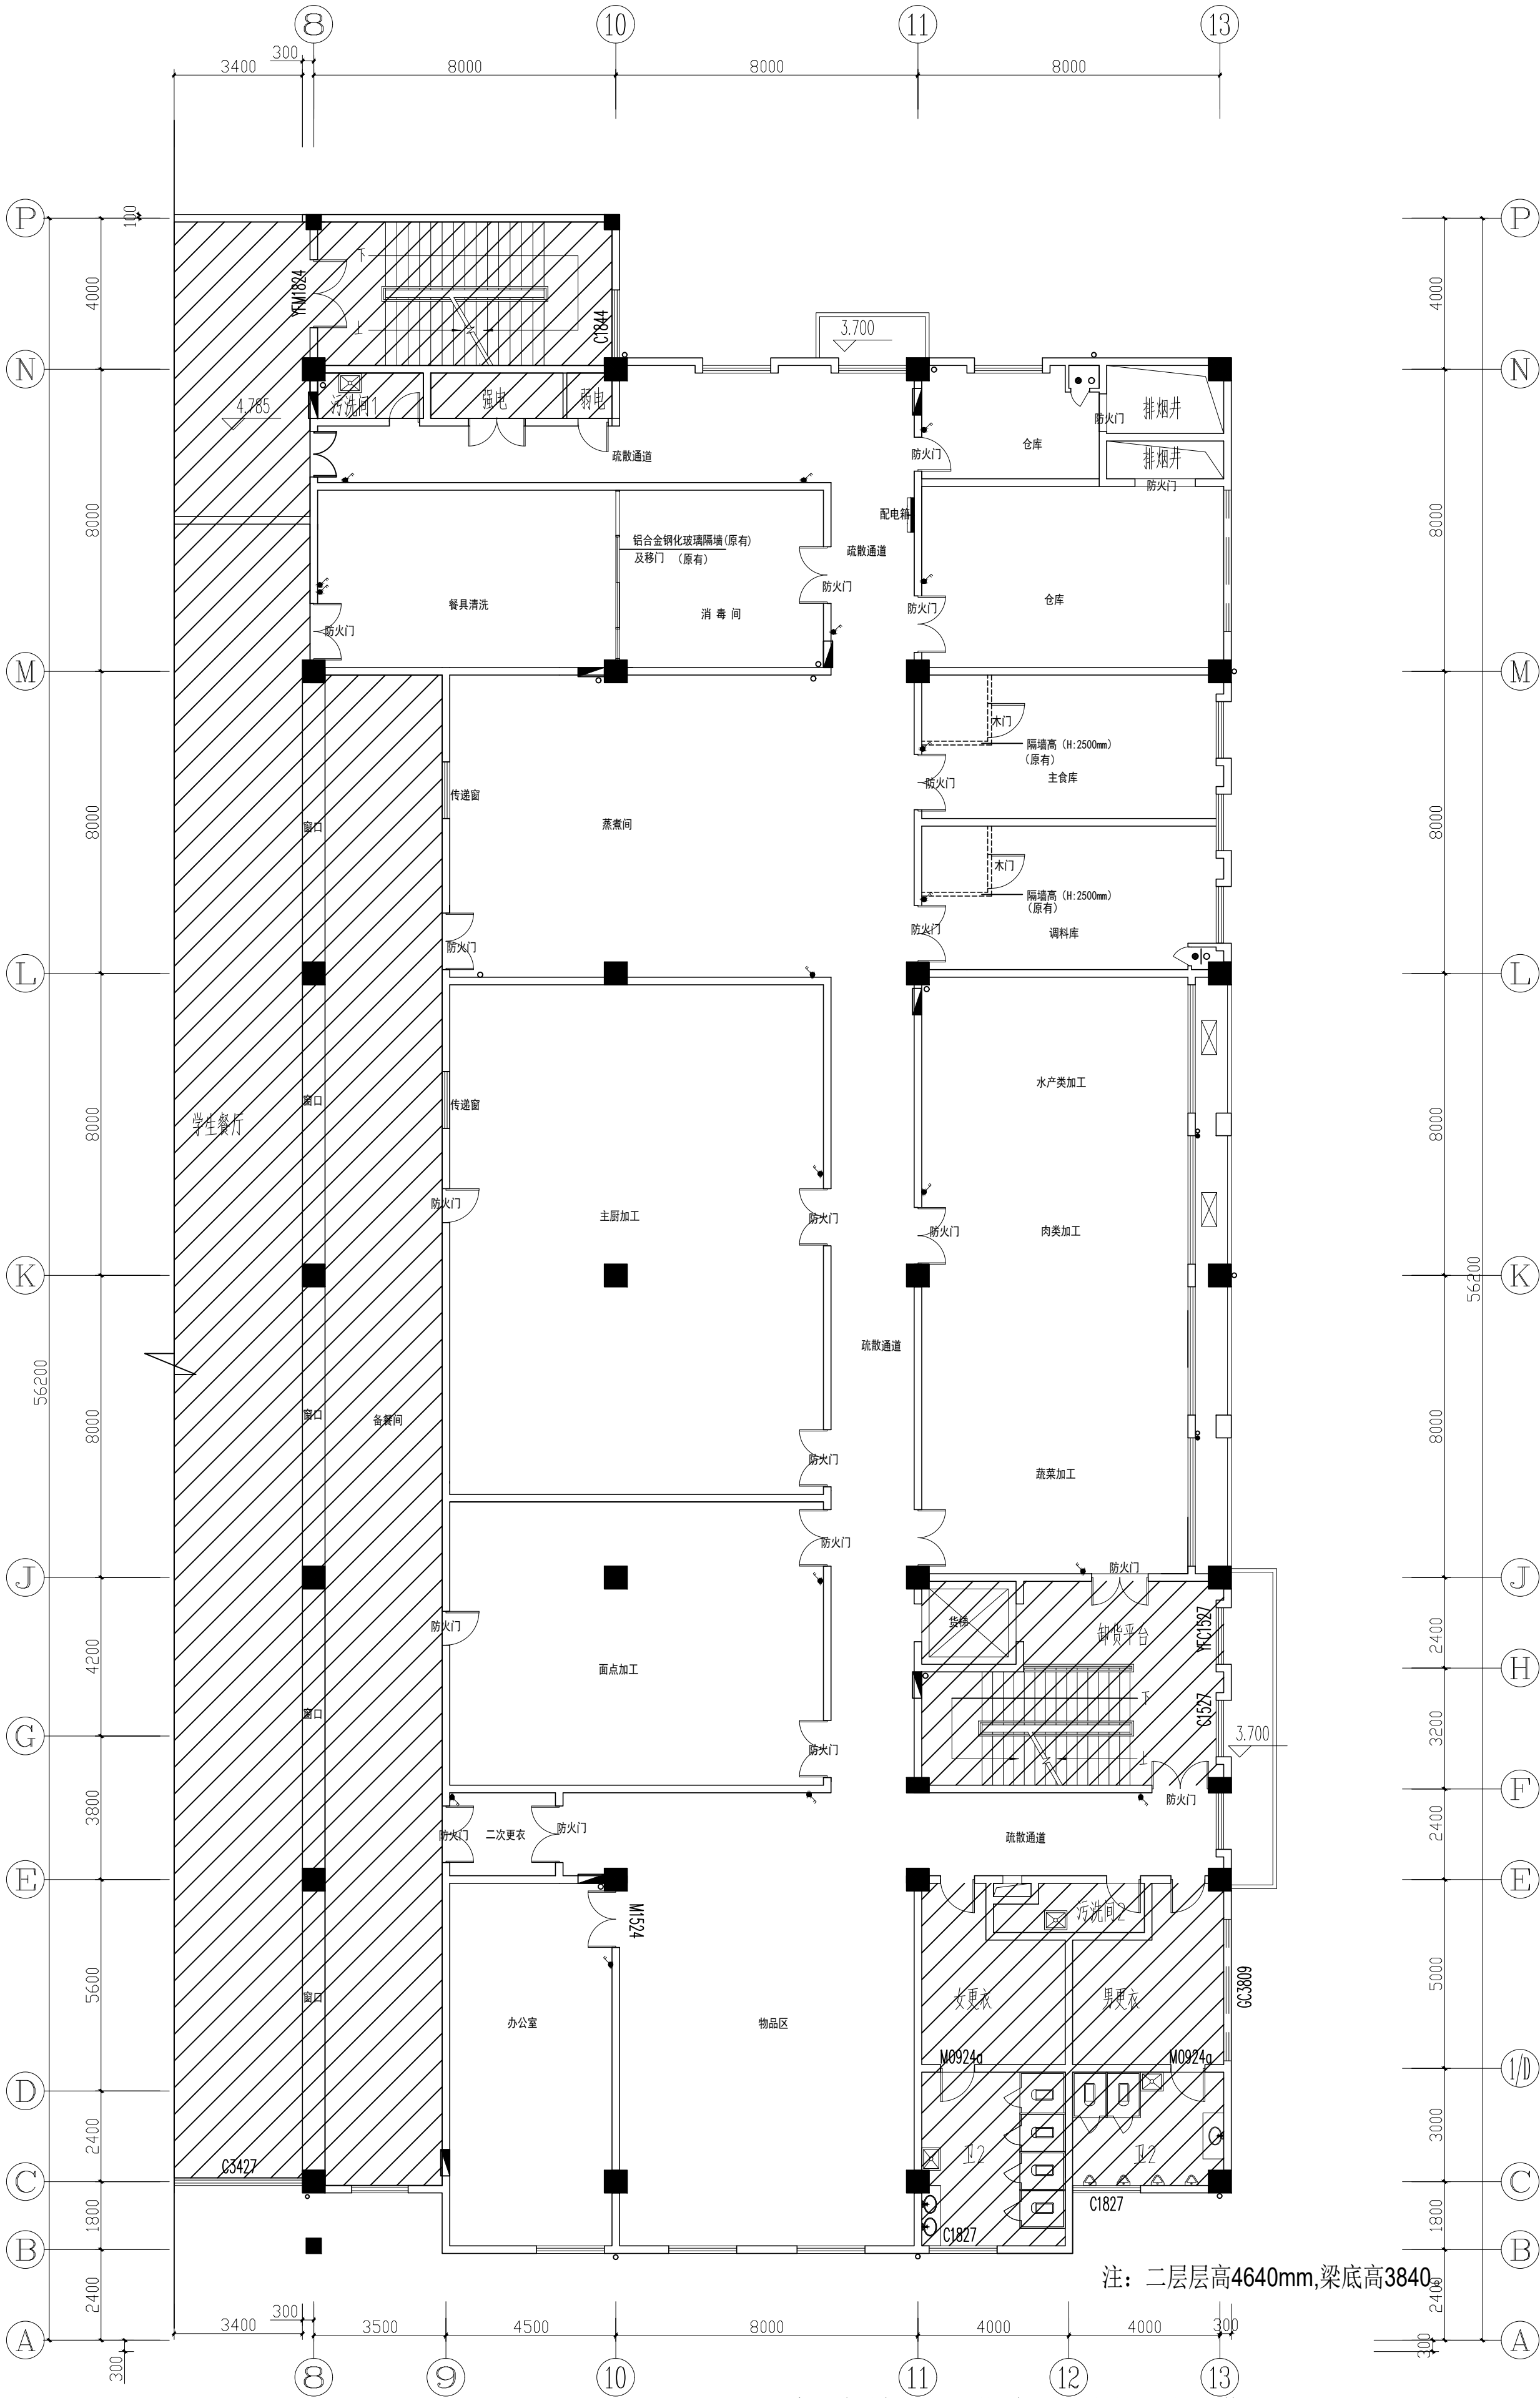


注：厨房区域原有铝板吊顶拆除，新做铝板吊顶（更换灯具）。
墙面原有墙砖，涂料区域，墙面重新粉刷白色防水无机涂料（原涂料铲除，铲除后墙面刷界面剂处理，批腻子二遍，白色防水乳胶漆二遍）。
地面原有防滑地砖地坪及原有排水槽(地坪原有)。
原有厨房油烟管道拆除，换新(采用不锈钢304#壁厚1.0mm排烟管道)。

二层食堂(厨房区域)平面图	图名	比例	日期	设计阶段	审核	审定
	图号	比例	日期	设计阶段	审核	审定
	图号	比例	日期	设计阶段	审核	审定
	图号	比例	日期	设计阶段	审核	审定
	图号	比例	日期	设计阶段	审核	审定
第 张	共 张					

工 程			给 排 水		
建 筑			暖 通		
结 构			电 气		
电 气 自 控			动 力		
			供 热		


图 号	比 例	日 期	设计阶段	工程名称	审 定
					校 核
					项 目 负 责 人
					专 业 负 责 人
					审 核
第 张	共 张	图 名	二 层 食 堂 (厨 房 区 域) 天 花 图	项 目 名 称	天 锡 师 范 高 等 专 科 学 校 食 堂 改 造
					工 程 编 号
					审 核
					项 目 负 责 人
					专 业 负 责 人
共 张	第 张	图 号	二 层 食 堂 (厨 房 区 域) 天 花 图	项 目 名 称	天 锡 师 范 高 等 专 科 学 校 食 堂 改 造
					工 程 编 号
					审 核
					项 目 负 责 人
					专 业 负 责 人

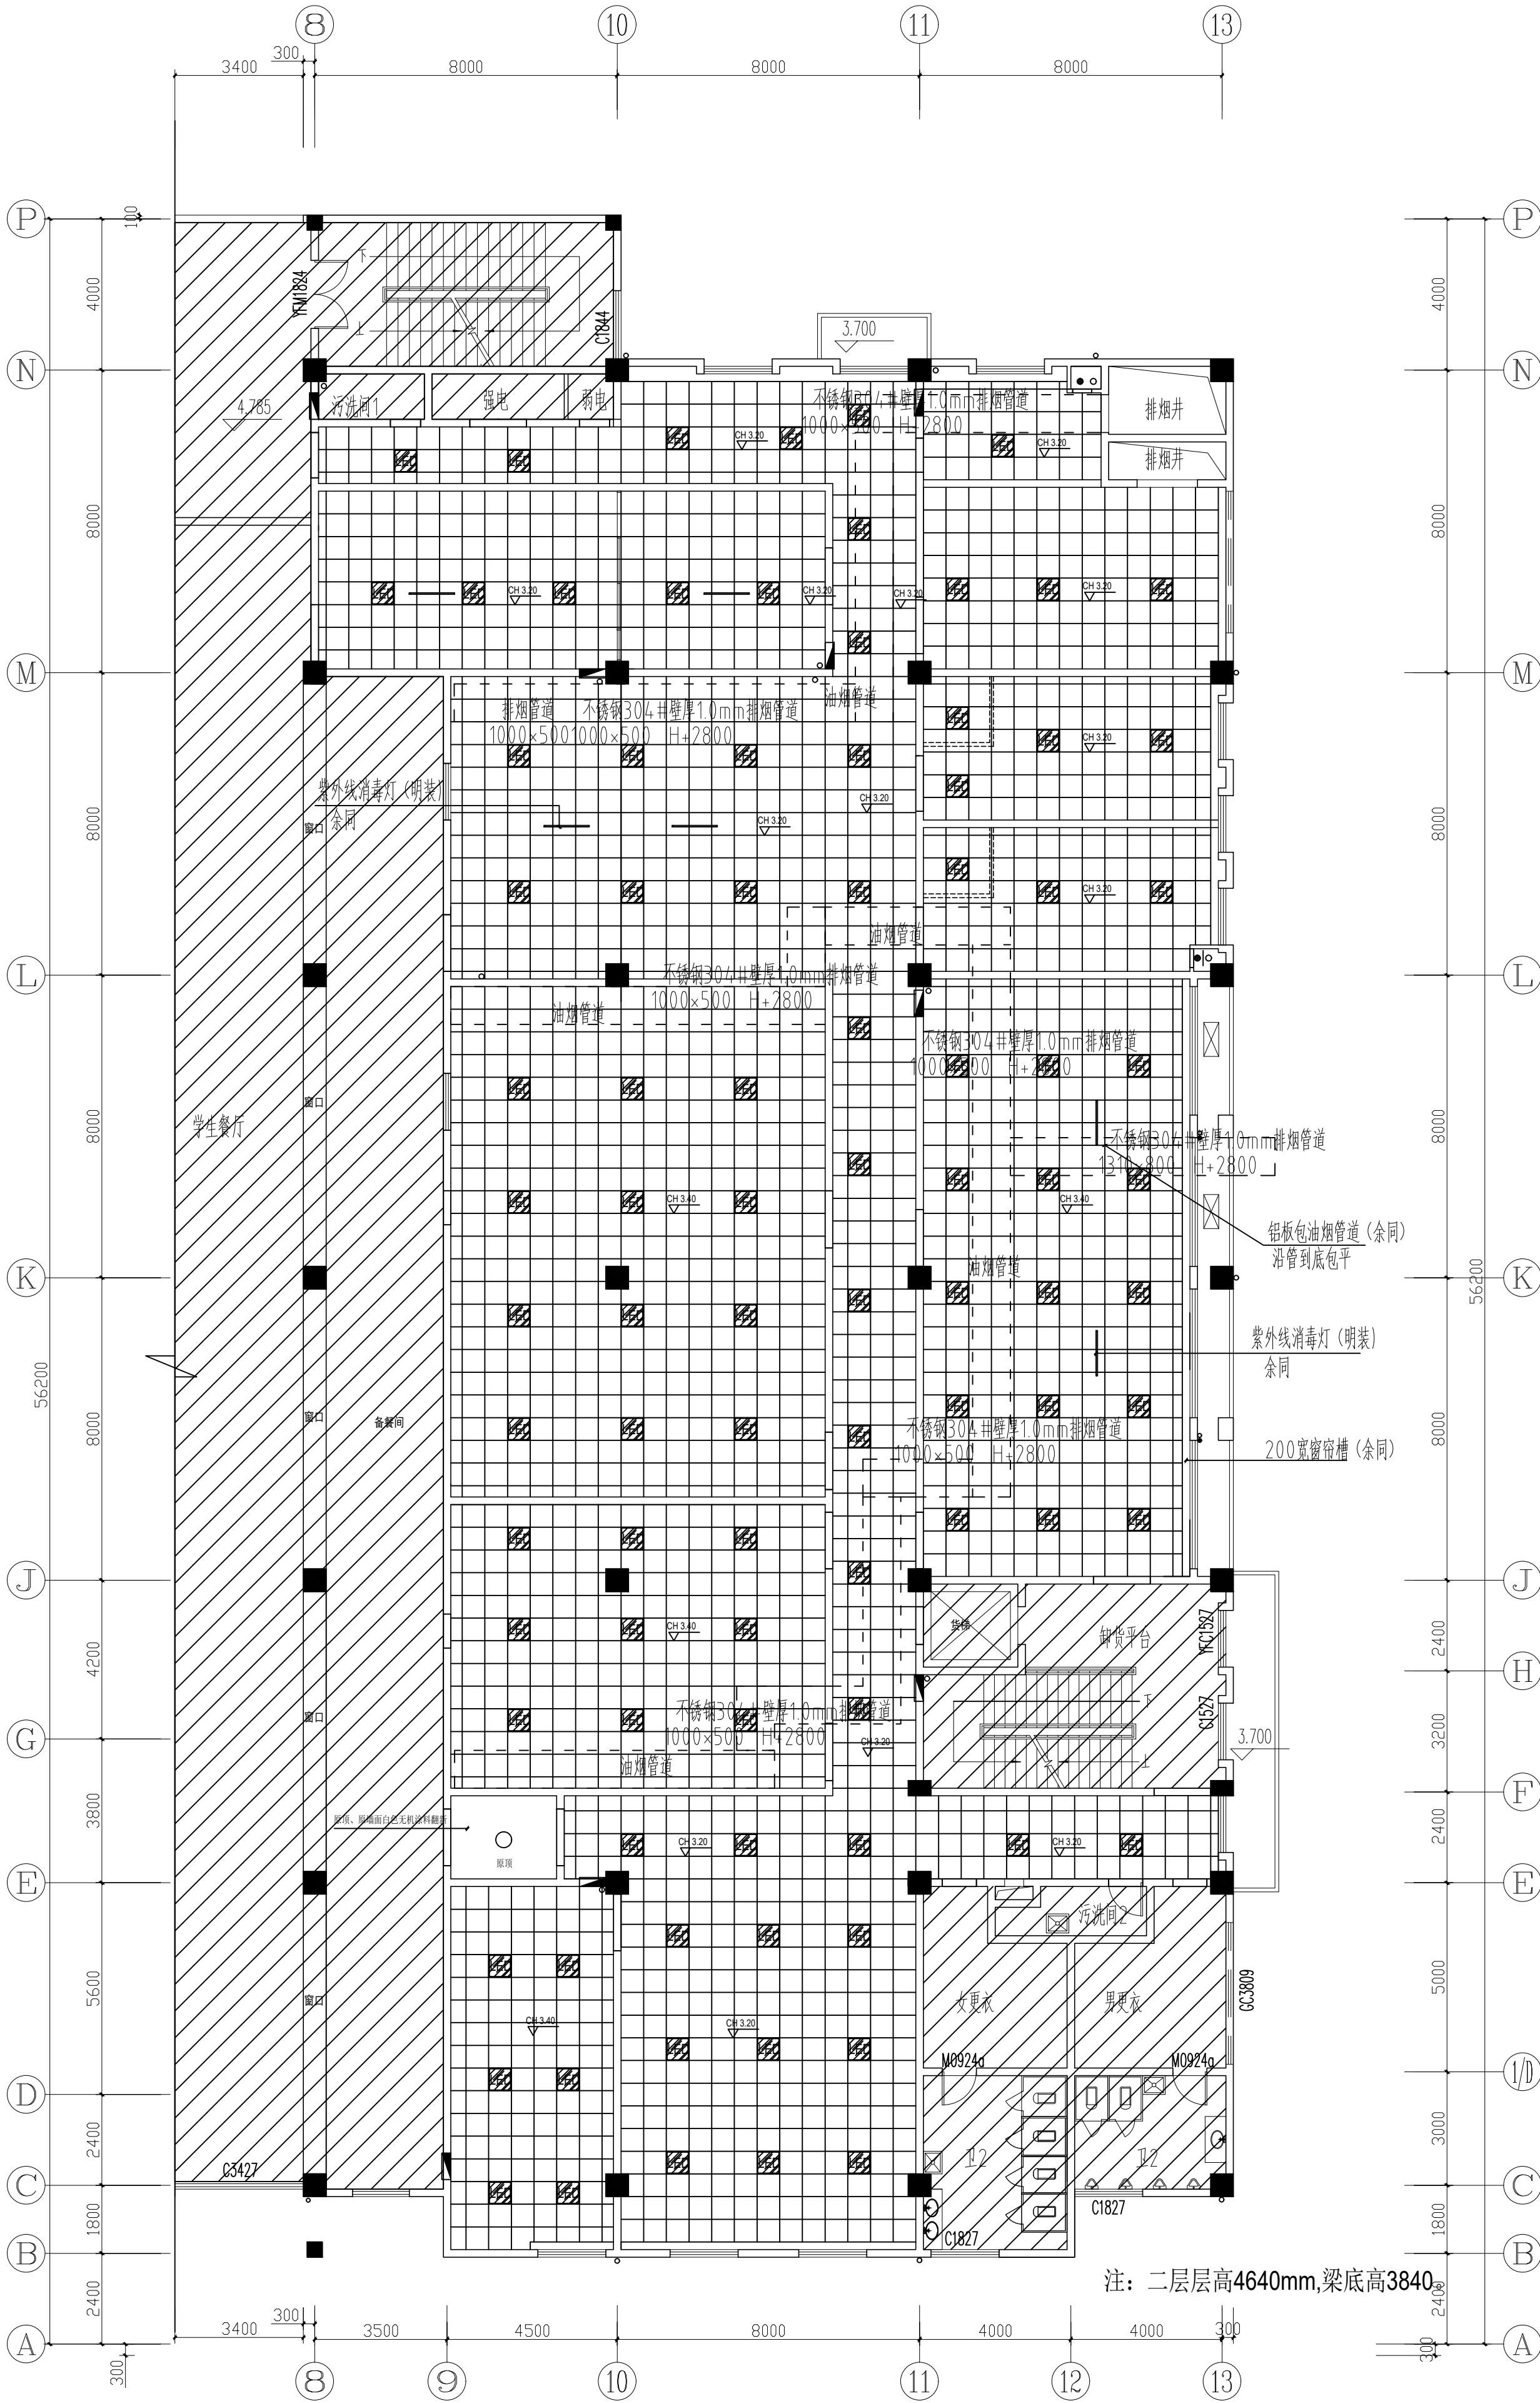


二层食堂（厨房区域）天花图
1:125

- 600×600LED平板灯 (60W-6500K)
- 紫外线消毒灯 (明装)
- LED吸顶灯

设计证书 编号	
工程号	装饰
设计阶段	日期
比例	
图号	
姓名	三层食堂(厨房区域)平面图
子项名称	工程名称 无锡师范高等专科学校食堂改造
专业负责人	
校核	
设计	
制图	
审定	
审核	
项目负责人	

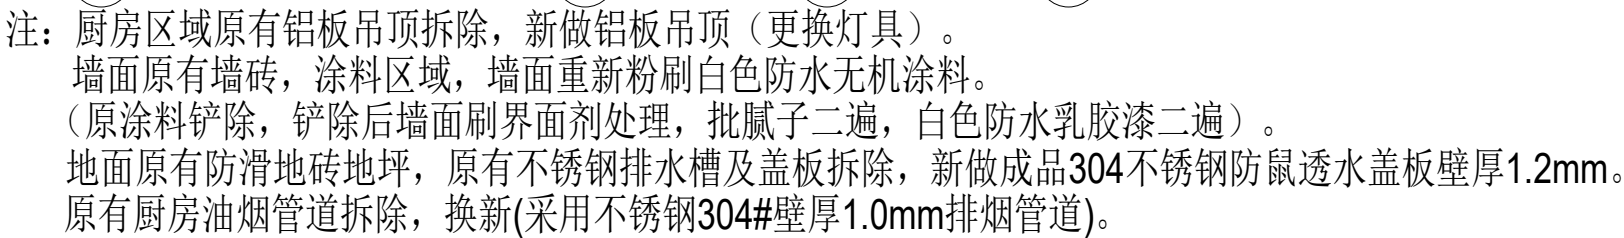

工程名称	无锡师范高等专科学校食堂改造	设计阶段	施工图
建设单位	无锡师范高等专科学校	设计单位	无锡师范高等专科学校
施工单位	无锡师范高等专科学校	监理单位	无锡师范高等专科学校
监理单位	无锡师范高等专科学校	建设单位	无锡师范高等专科学校

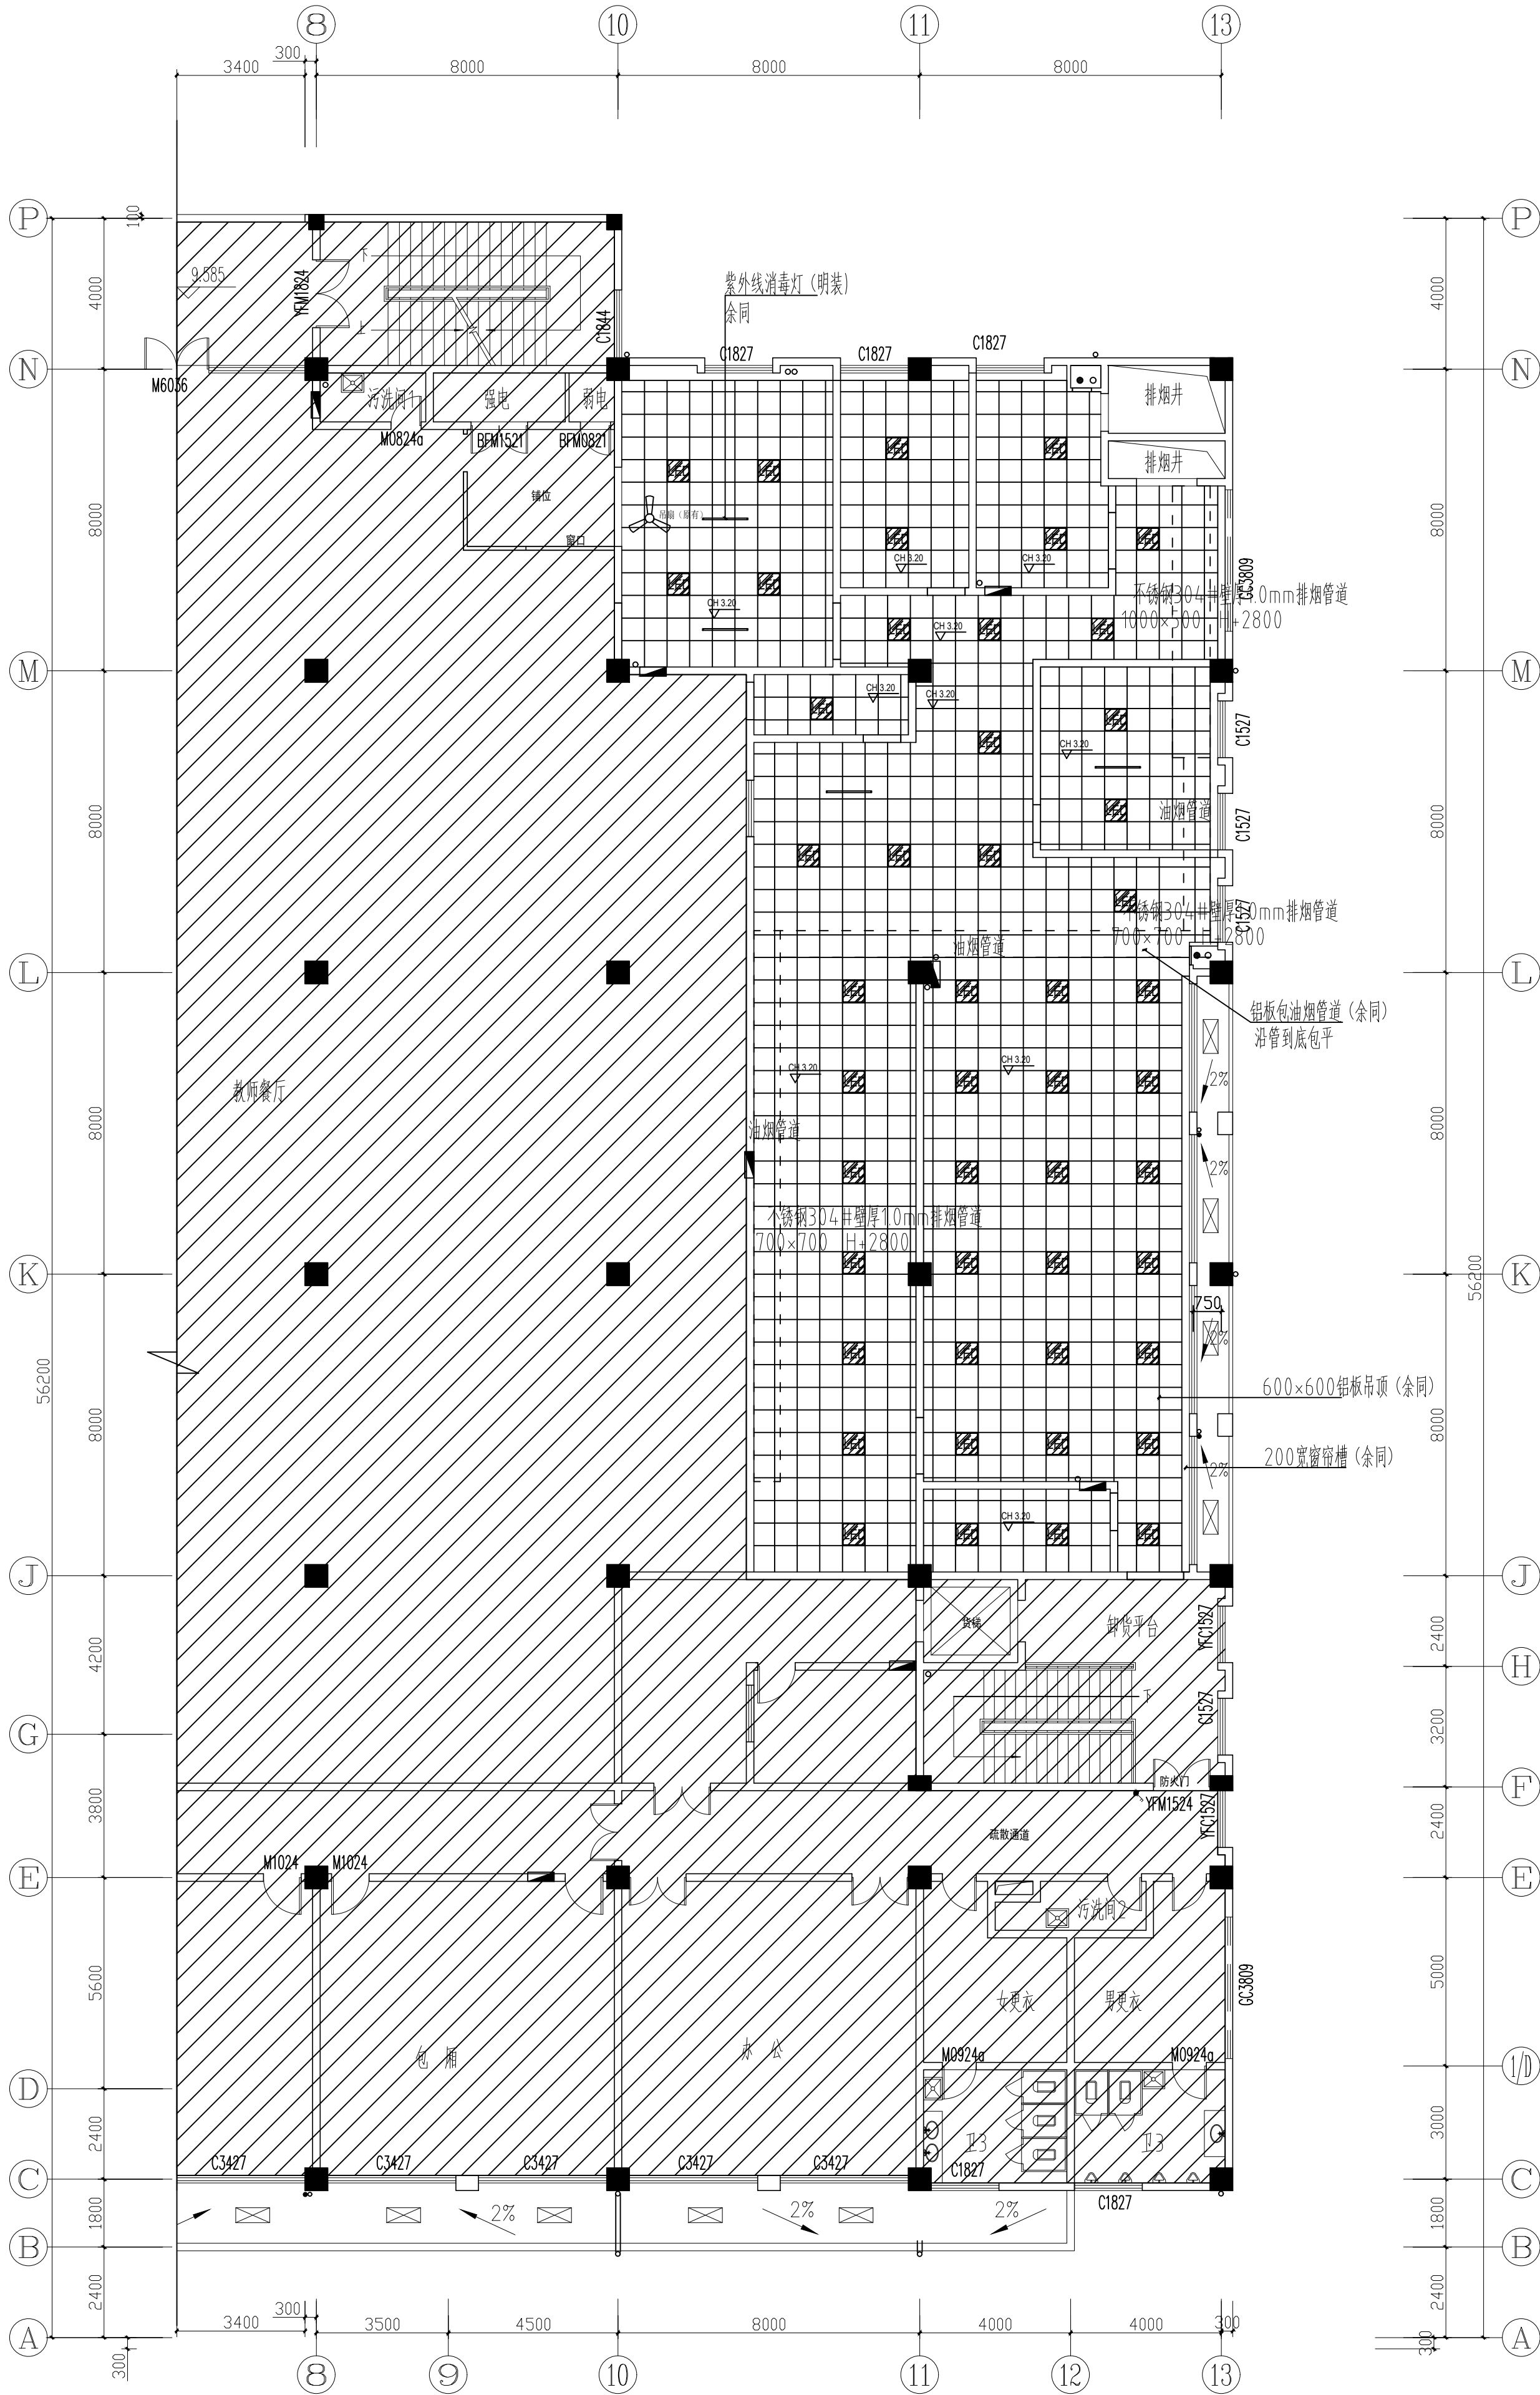

PLAN
SCALE

三层食堂（厨房区域）天花图
1:125


- 600x600LED平板灯 (60W-6500K)
- 紫外线消毒灯 (明装)
- LED吸顶灯

设计证书	编号	工程名称	无锡师范高等专科学校食堂改造
审核	日期	设计阶段	施工图
专业负责人	日期	设计单位	无锡师范高等专科学校
校核	日期	建设单位	无锡师范高等专科学校
设计	日期	监理单位	无锡师范高等专科学校
图名	比例	图号	三层食堂（厨房区域）天花图

共	张
第	张

工 程			给 排 水		
建 筑			暖 通		
结 构			电 力		
电 气			供 热		
自 控					


										设计证书 编号		
审 定						工程名称				工程号	装饰	
审 核						无锡师范高等专科学校食堂改造				设计阶段		
项目负责人						子项名称				日期		
专业负责人										比例		
校 核						图名				图号		
设 计						二层食堂(厨房区域)						
制 图						厨房油烟管道示意图				第 张	共 张	

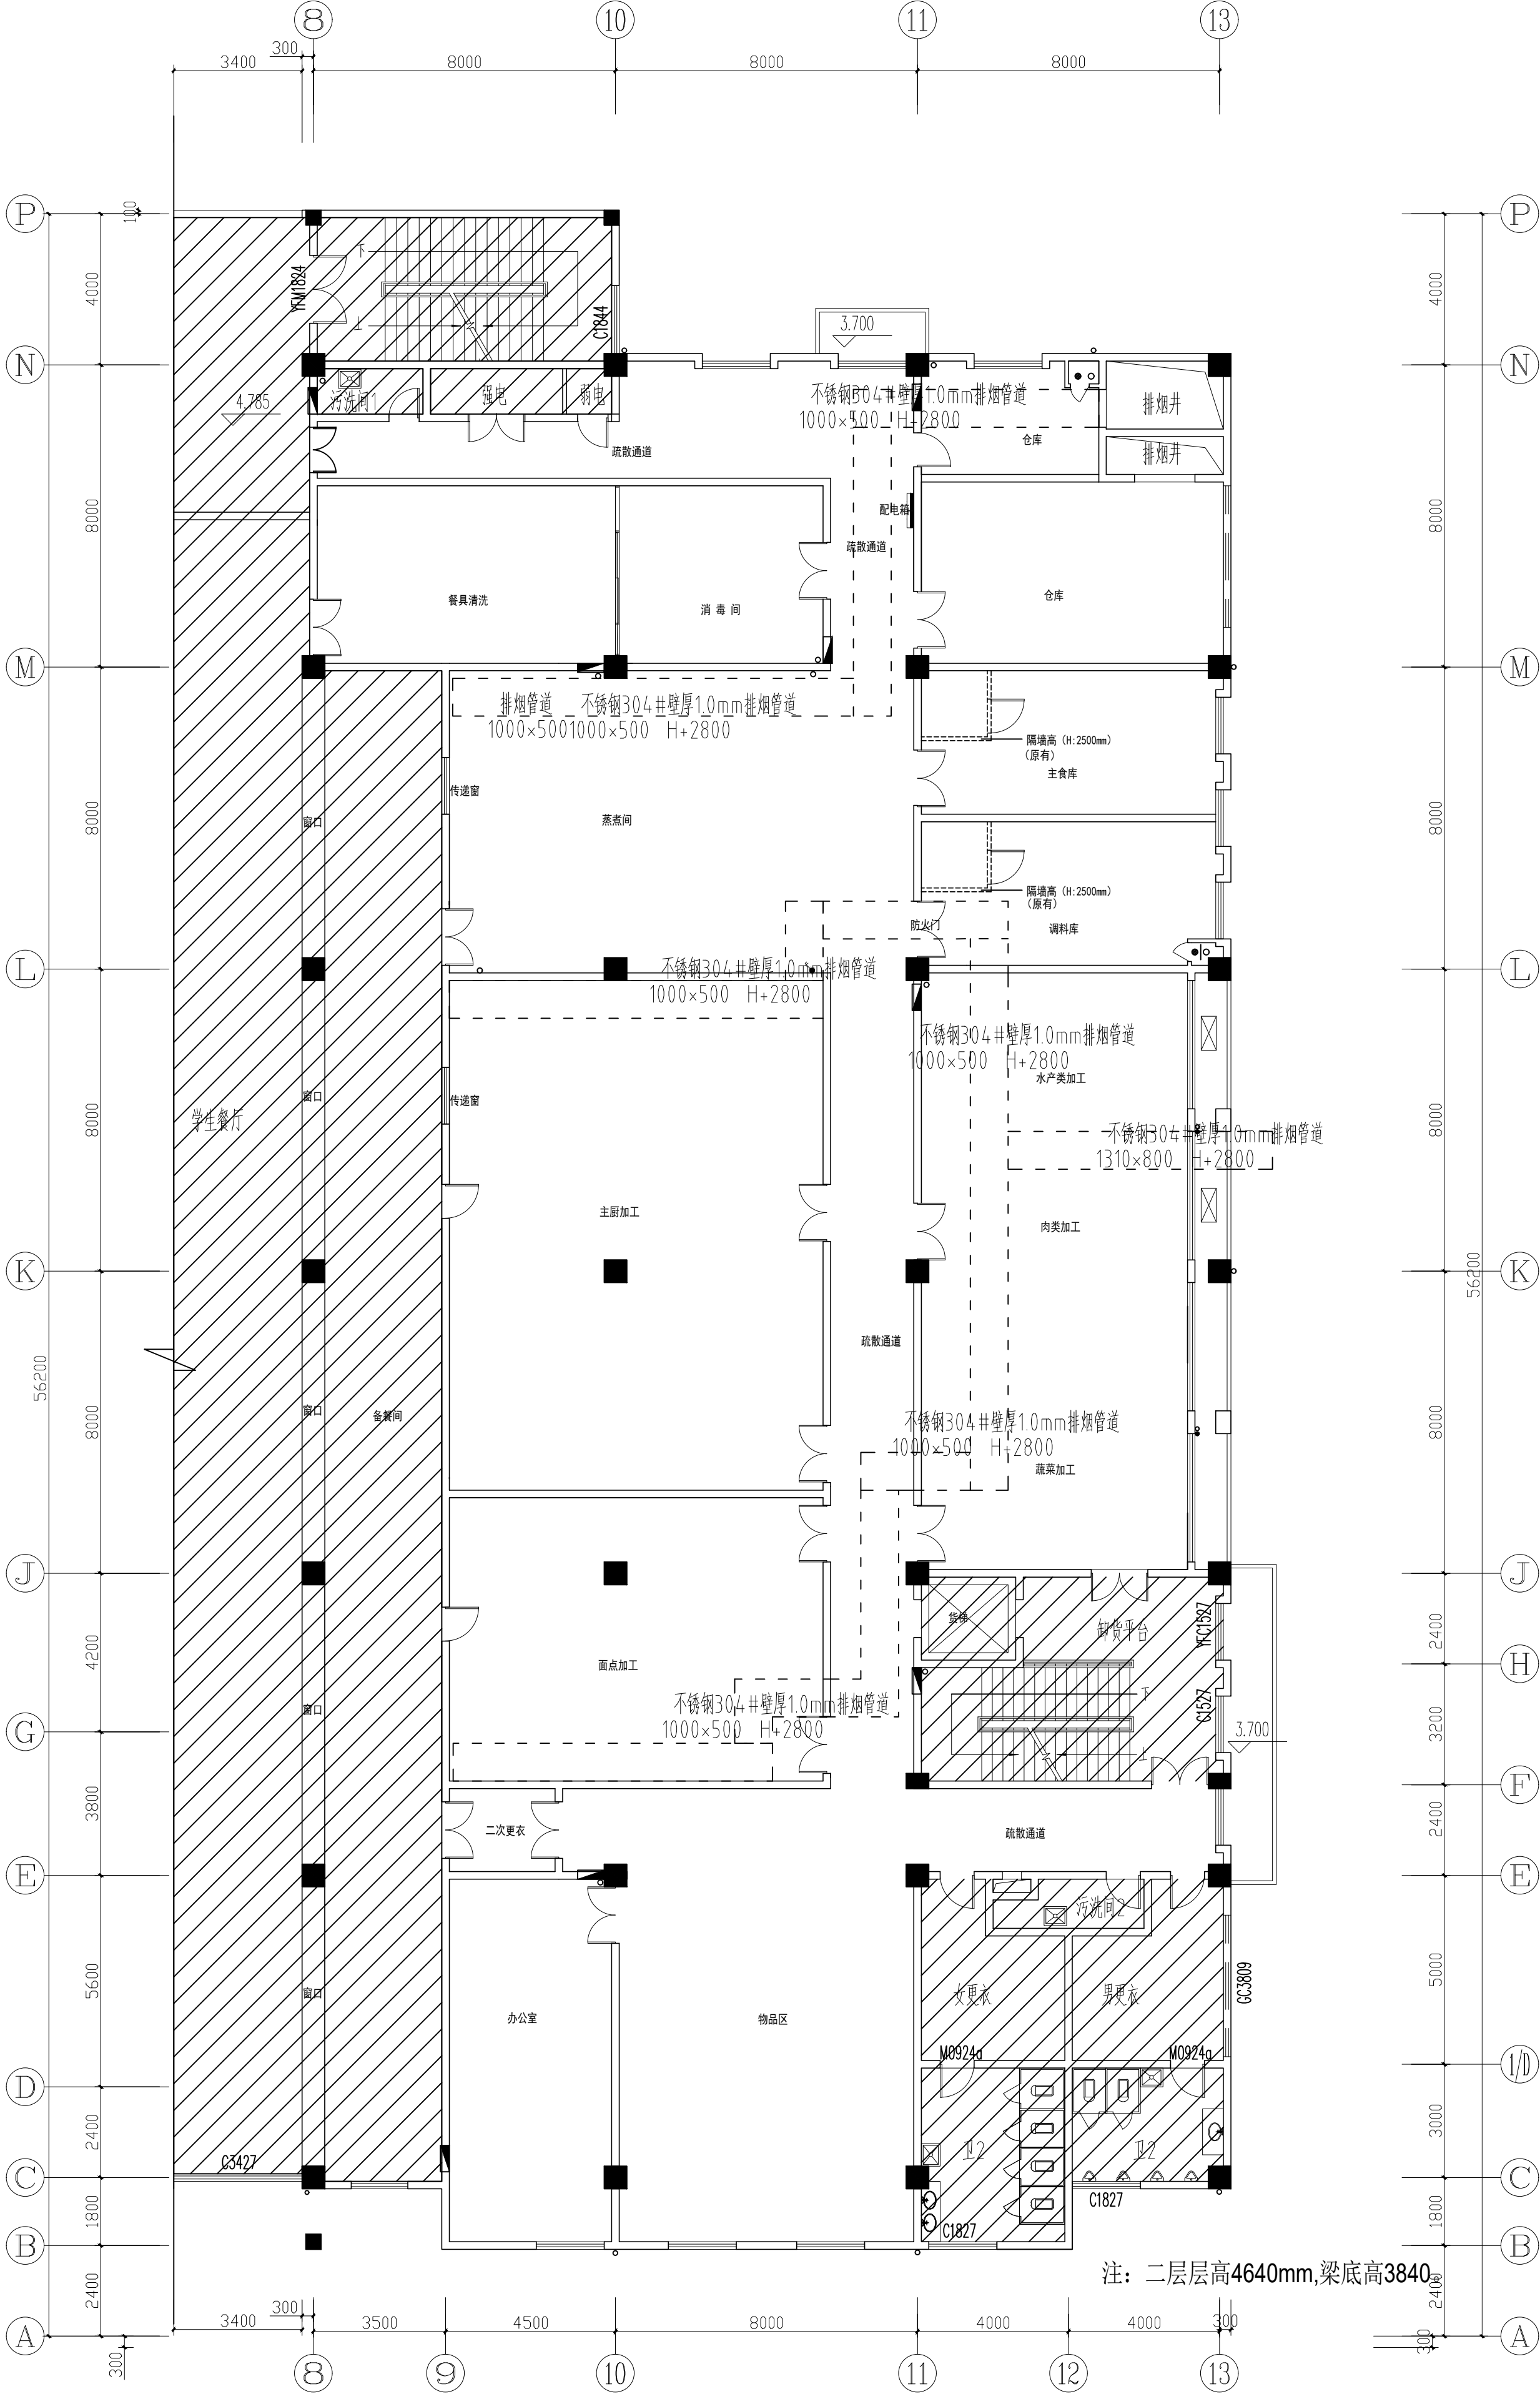

二层食堂（厨房区域）厨房油烟管道示意图

1:125

工 步						给 排 水
建 筑						暖 通
结 构						动 力
电 气 自 控						供 热

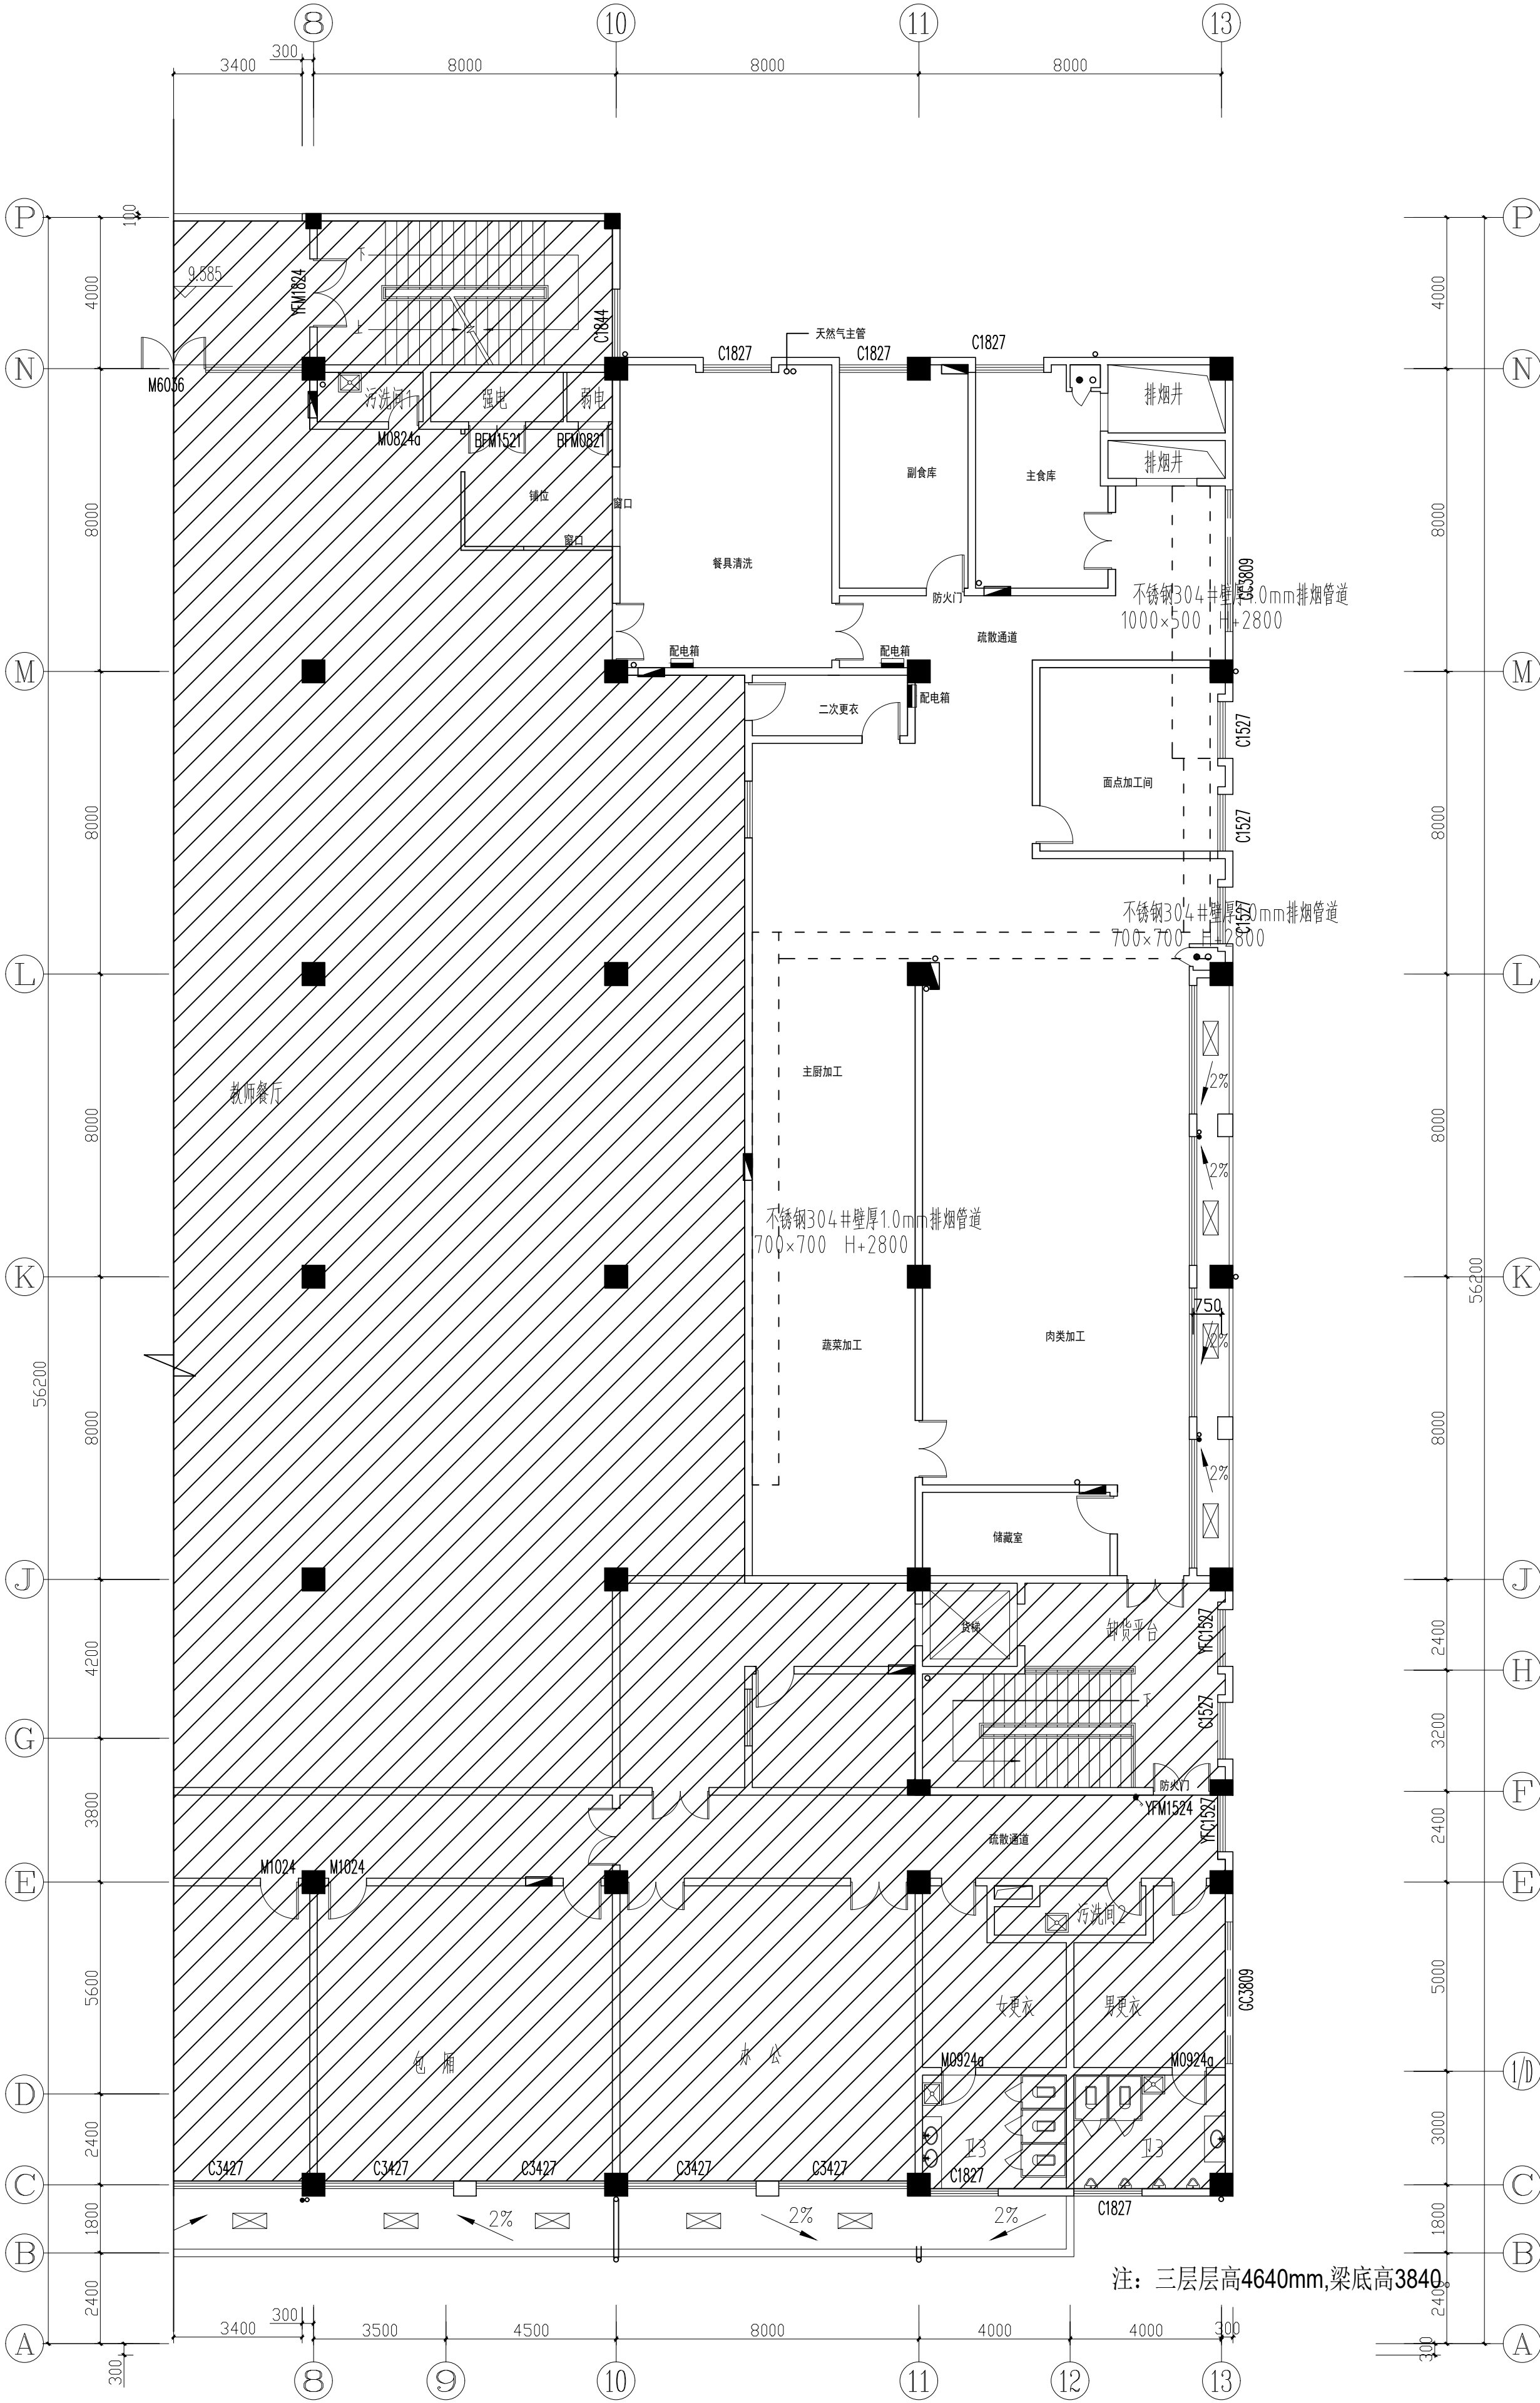

注：三层层高4640mm,梁底高3840。

PLAN 三层食堂（厨房区域）厨房油烟管道示意图
SCALE 1:125

审 定			工程名称	无锡市范高等专科学校食堂改造	设计证书 编 号	
	审 核					
	项目负责人					
	专业负责人					
校 核			图名	三层食堂(厨房区域) 厨房油烟管道示意图	图号	
设计						
制 图						
				工程号		
				设计阶段	装饰	
				日期		
				比例		