

注解栏



山东省建筑设计研究院有限公司  
Shandong Provincial Architecture Design & Research Institute Co., Ltd.





本图未盖资质章无效

注册章

会				
签				

设计	
方案	
专业	
审核	
校对	
绘图	

建设单位	连云港市中医院
工程名称	江苏省中医院连云港医院项目
子项名称	厨房专项工程
图名	配电系统图1
工程编号	23309
子项编号	23309-S-x-015
专业	电气
图号	01
设计阶段	施工图设计
版本	A
日期	2025.03.08

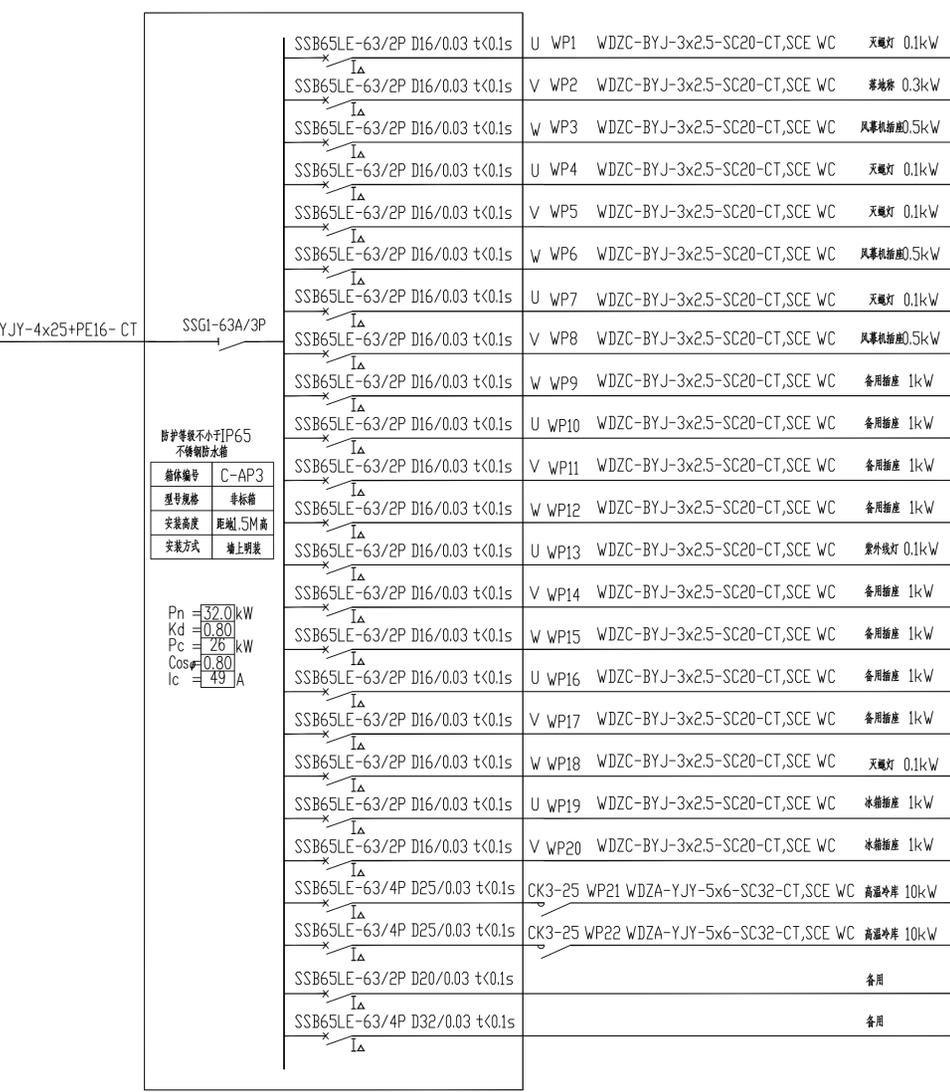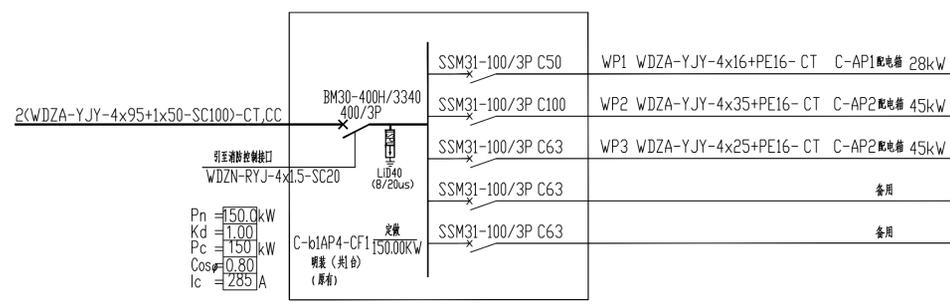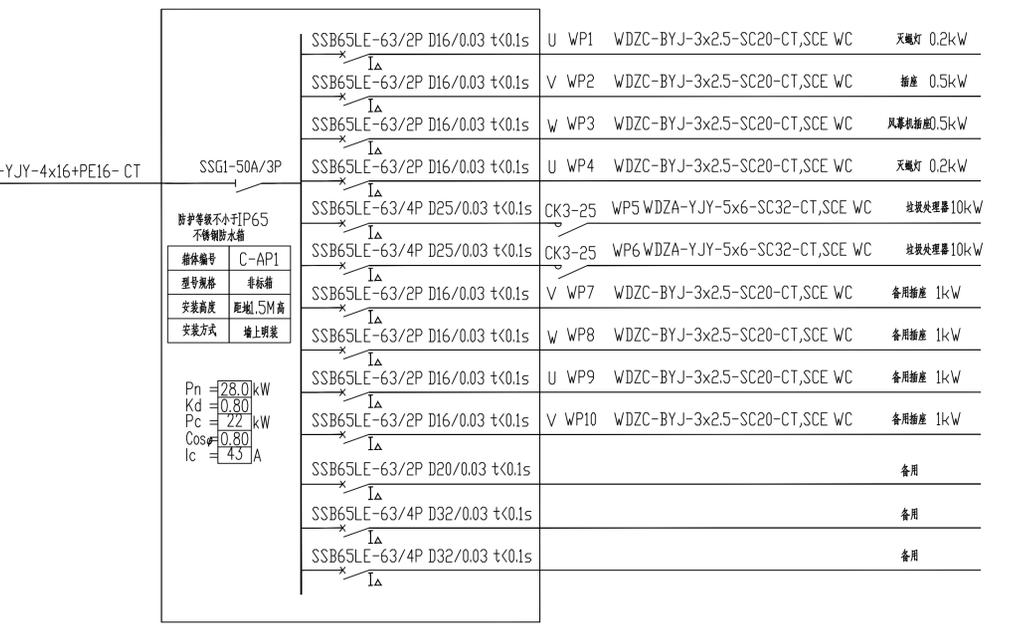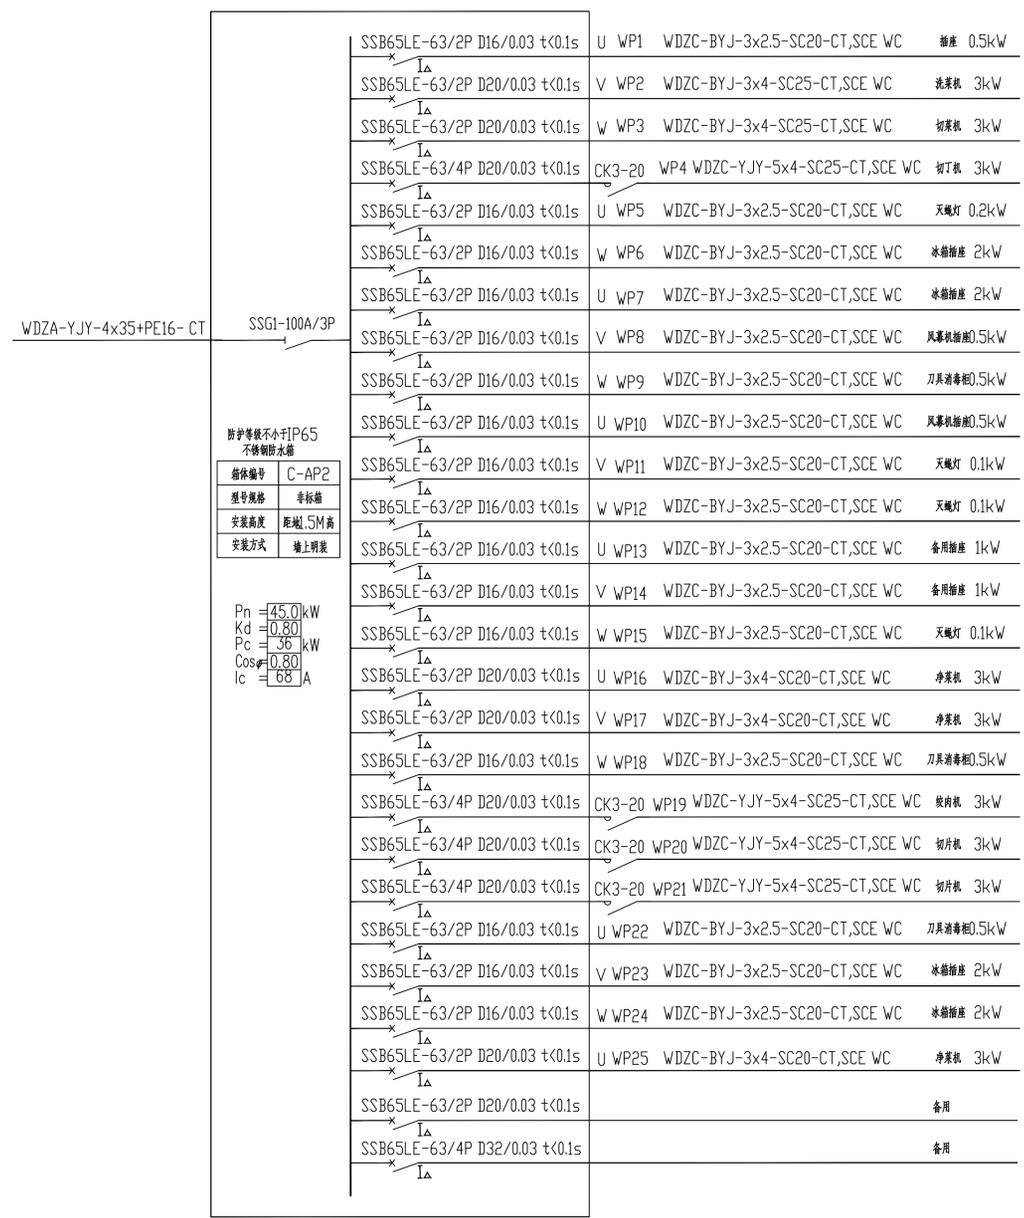

$P_n = 150.0 \text{ kW}$   
 $K_d = 1.00$   
 $P_c = 150 \text{ kW}$   
 $\cos\phi = 0.80$   
 $I_c = 285 \text{ A}$

$P_n = 32.0 \text{ kW}$   
 $K_d = 0.80$   
 $P_c = 26 \text{ kW}$   
 $\cos\phi = 0.80$   
 $I_c = 49 \text{ A}$






防护等级不小于IP65  
 不锈钢防水箱  

箱体编号	C-AP2
型号规格	非标箱
安装高度	距地1.5M高
安装方式	墙上明装

防护等级不小于IP65  
 不锈钢防水箱  

箱体编号	C-AP1
型号规格	非标箱
安装高度	距地1.5M高
安装方式	墙上明装

$P_n = 28.0 \text{ kW}$   
 $K_d = 0.80$   
 $P_c = 22 \text{ kW}$   
 $\cos\phi = 0.80$   
 $I_c = 45 \text{ A}$

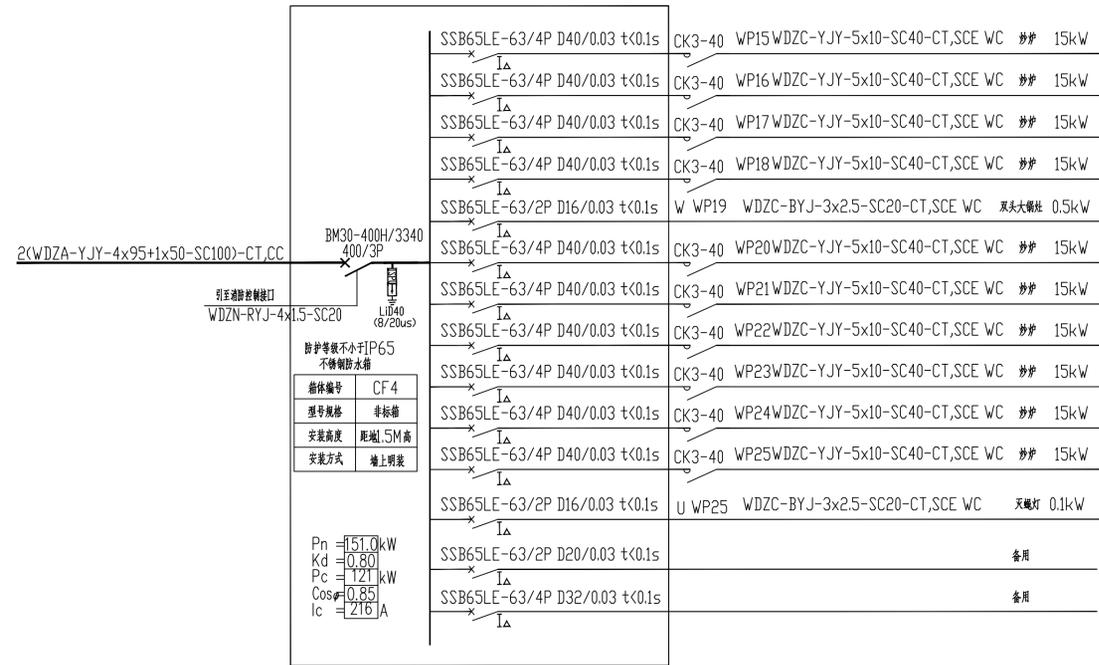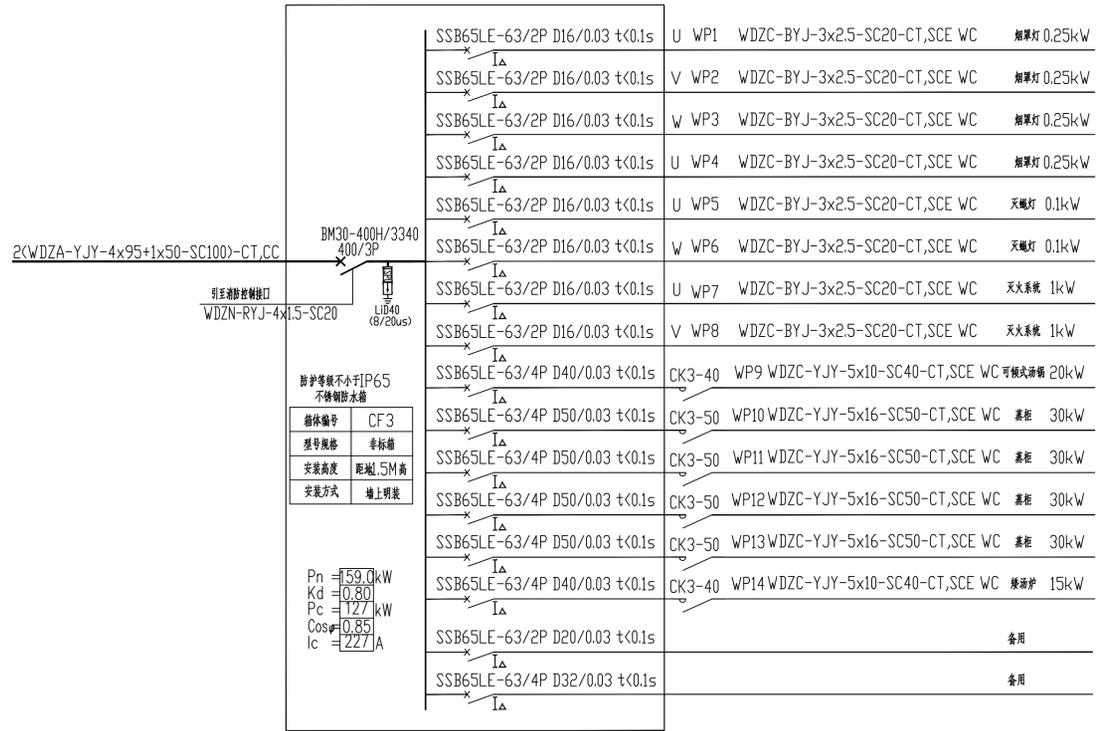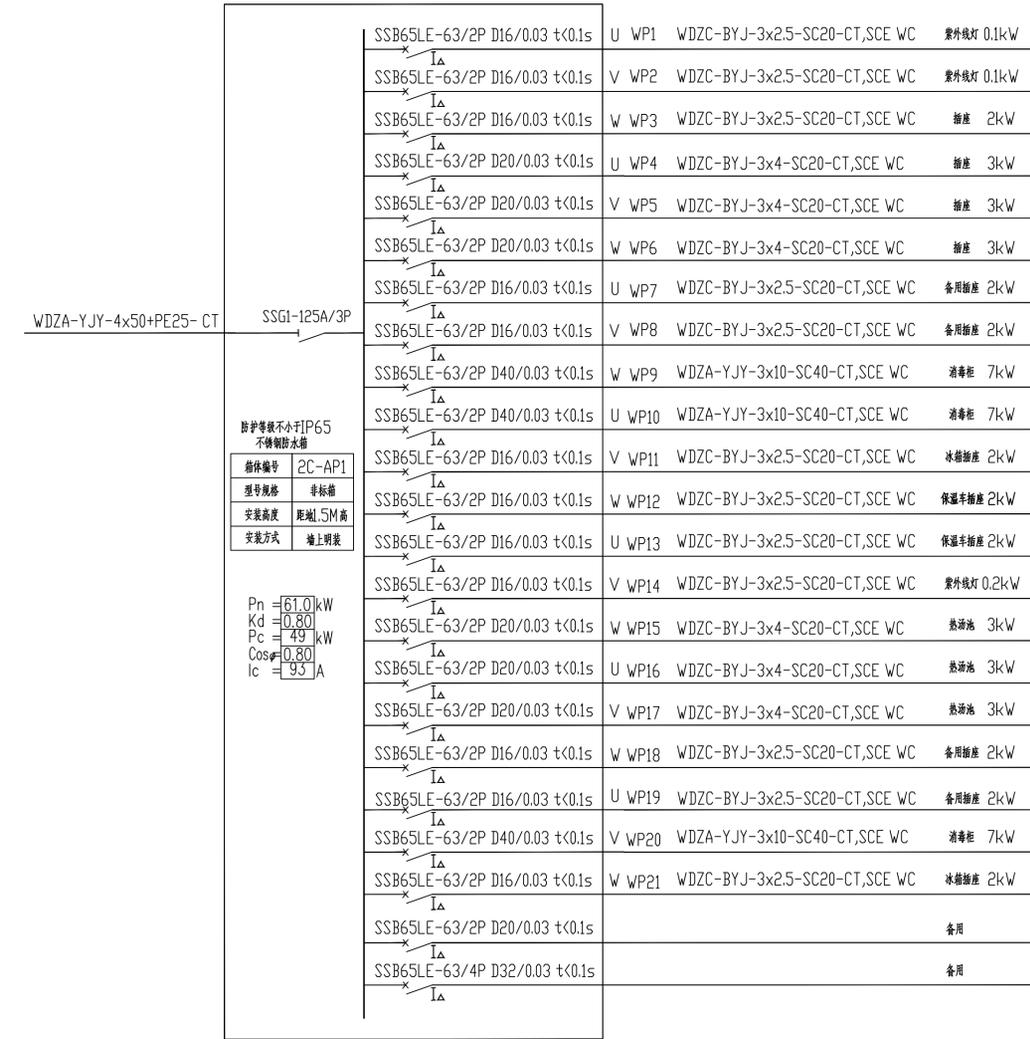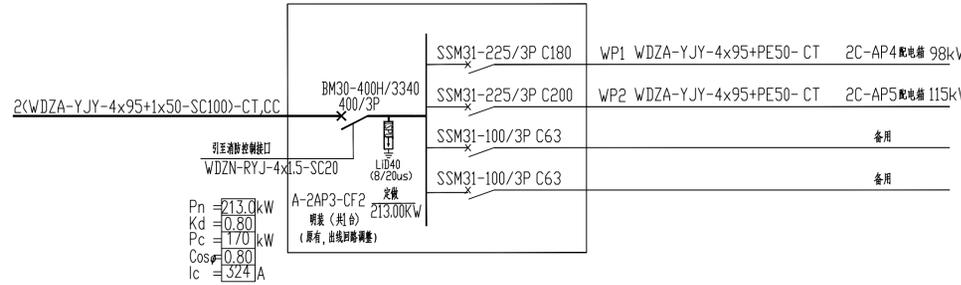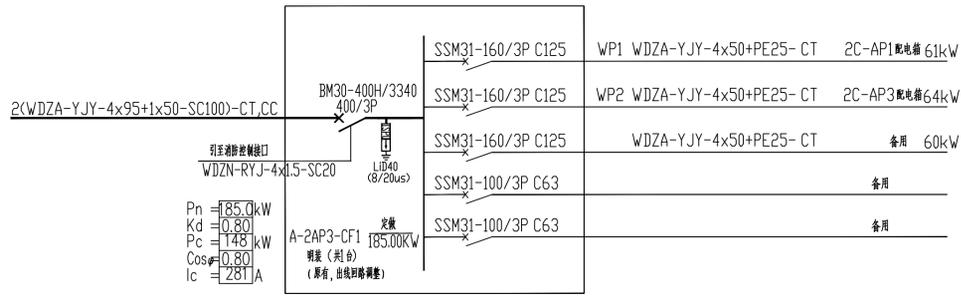

注解栏



山东省建筑设计研究院有限公司  
Shandong Provincial Architecture Design & Research Institute Co., Ltd.  
本图未盖资质章无效

注册章

Table with 4 columns and 2 rows for signature and approval.

Table with 2 columns and 8 rows for design stages: 设计, 审核, 校对, 绘图, 建设单位, 工程名称, 子项名称, 图名.

Table with 2 columns and 8 rows for project details: 工程编号, 子项编号, 专业, 图号, 设计阶段, 版本, 日期.






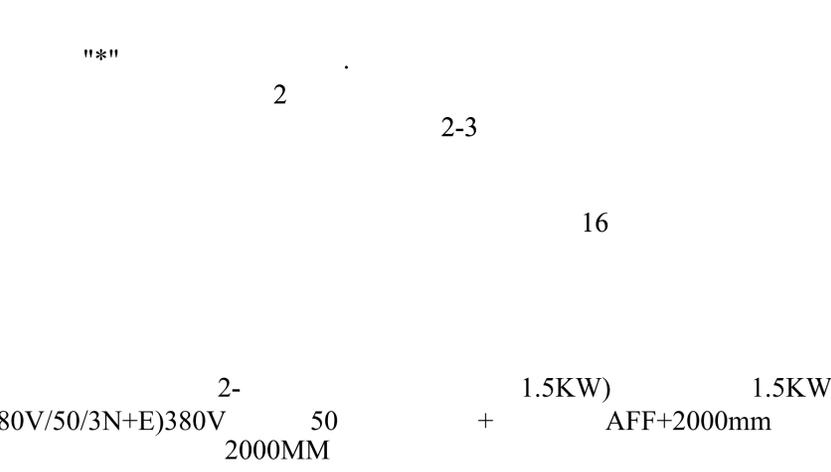


Table of electrical symbols and their corresponding specifications: 220V/16A+220V/10A, 220V, 380V, 220V, 220V.

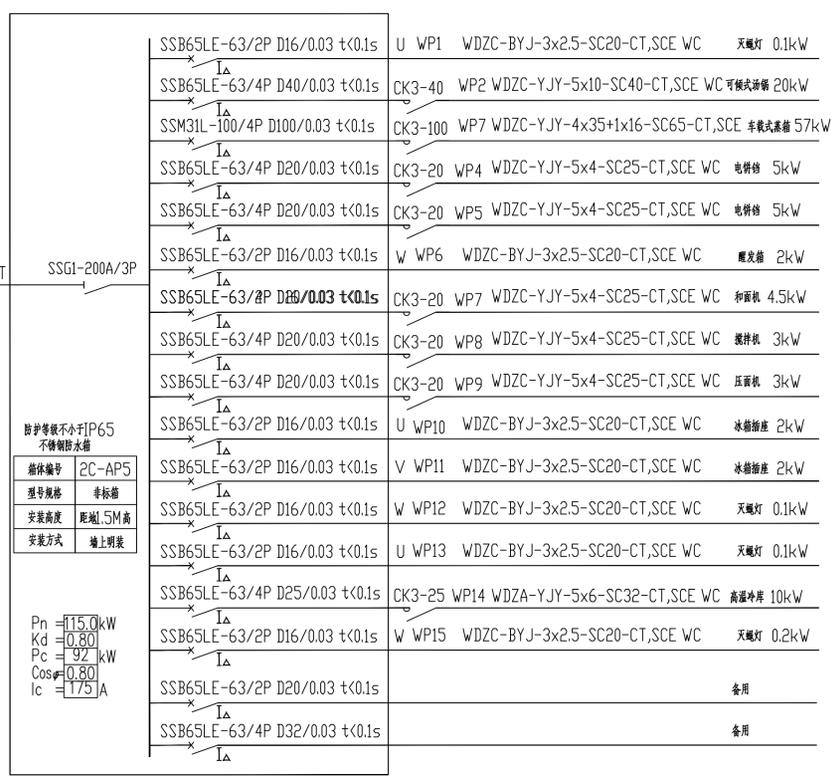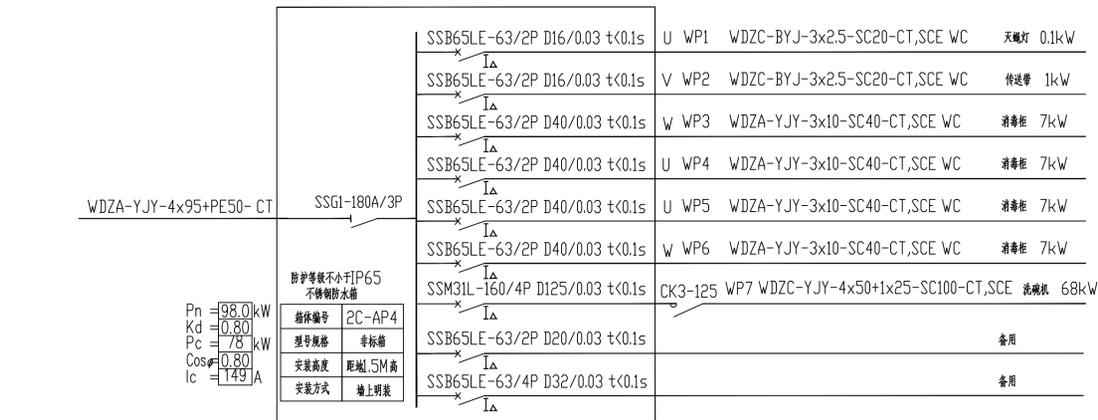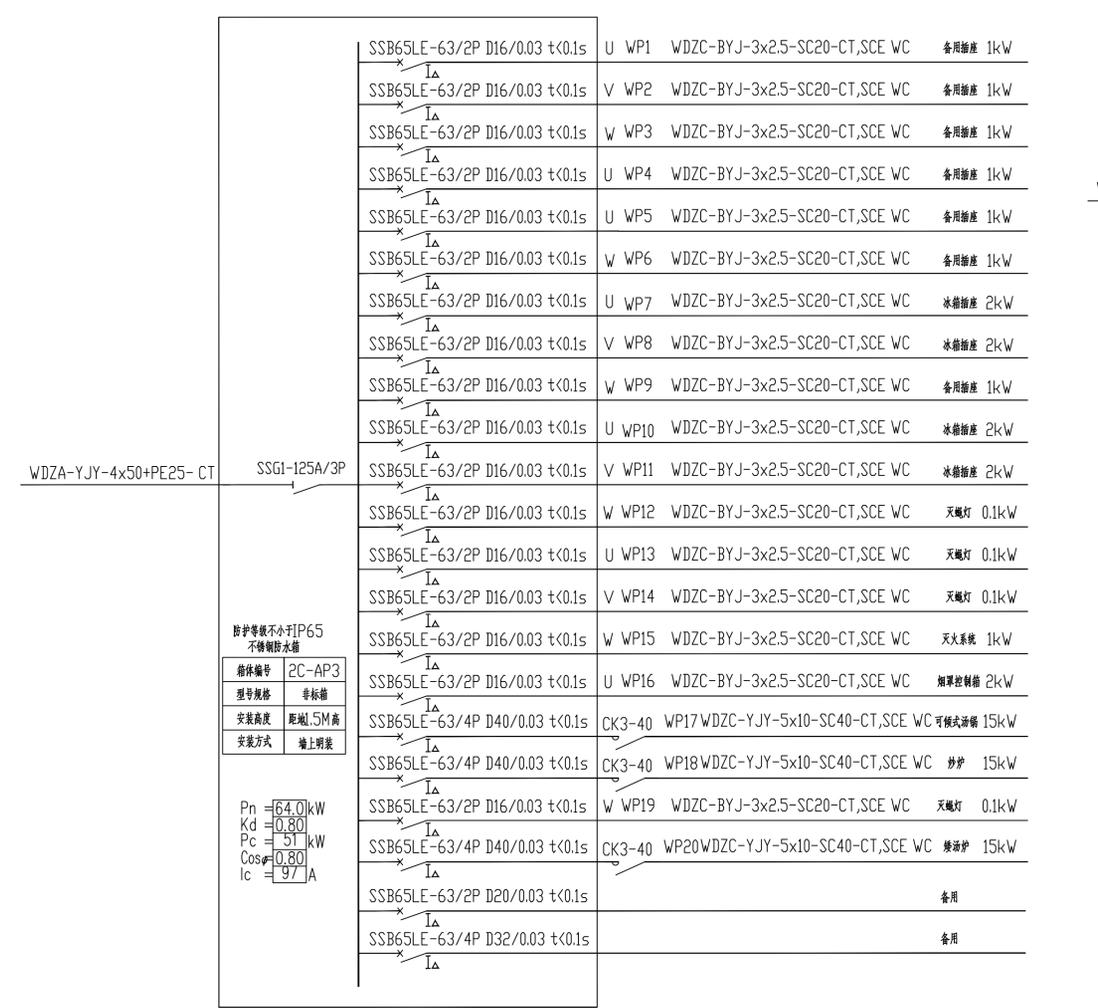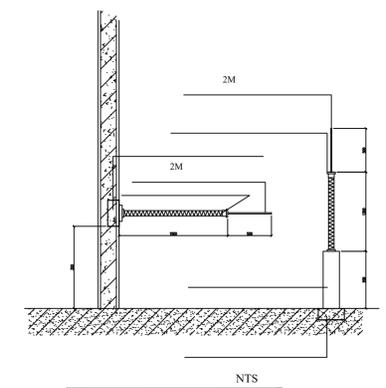


Technical specifications for the second diagram: Pn=98.0kW, Kd=0.80, Pc=78kW, Cosφ=0.80, Ic=149A.

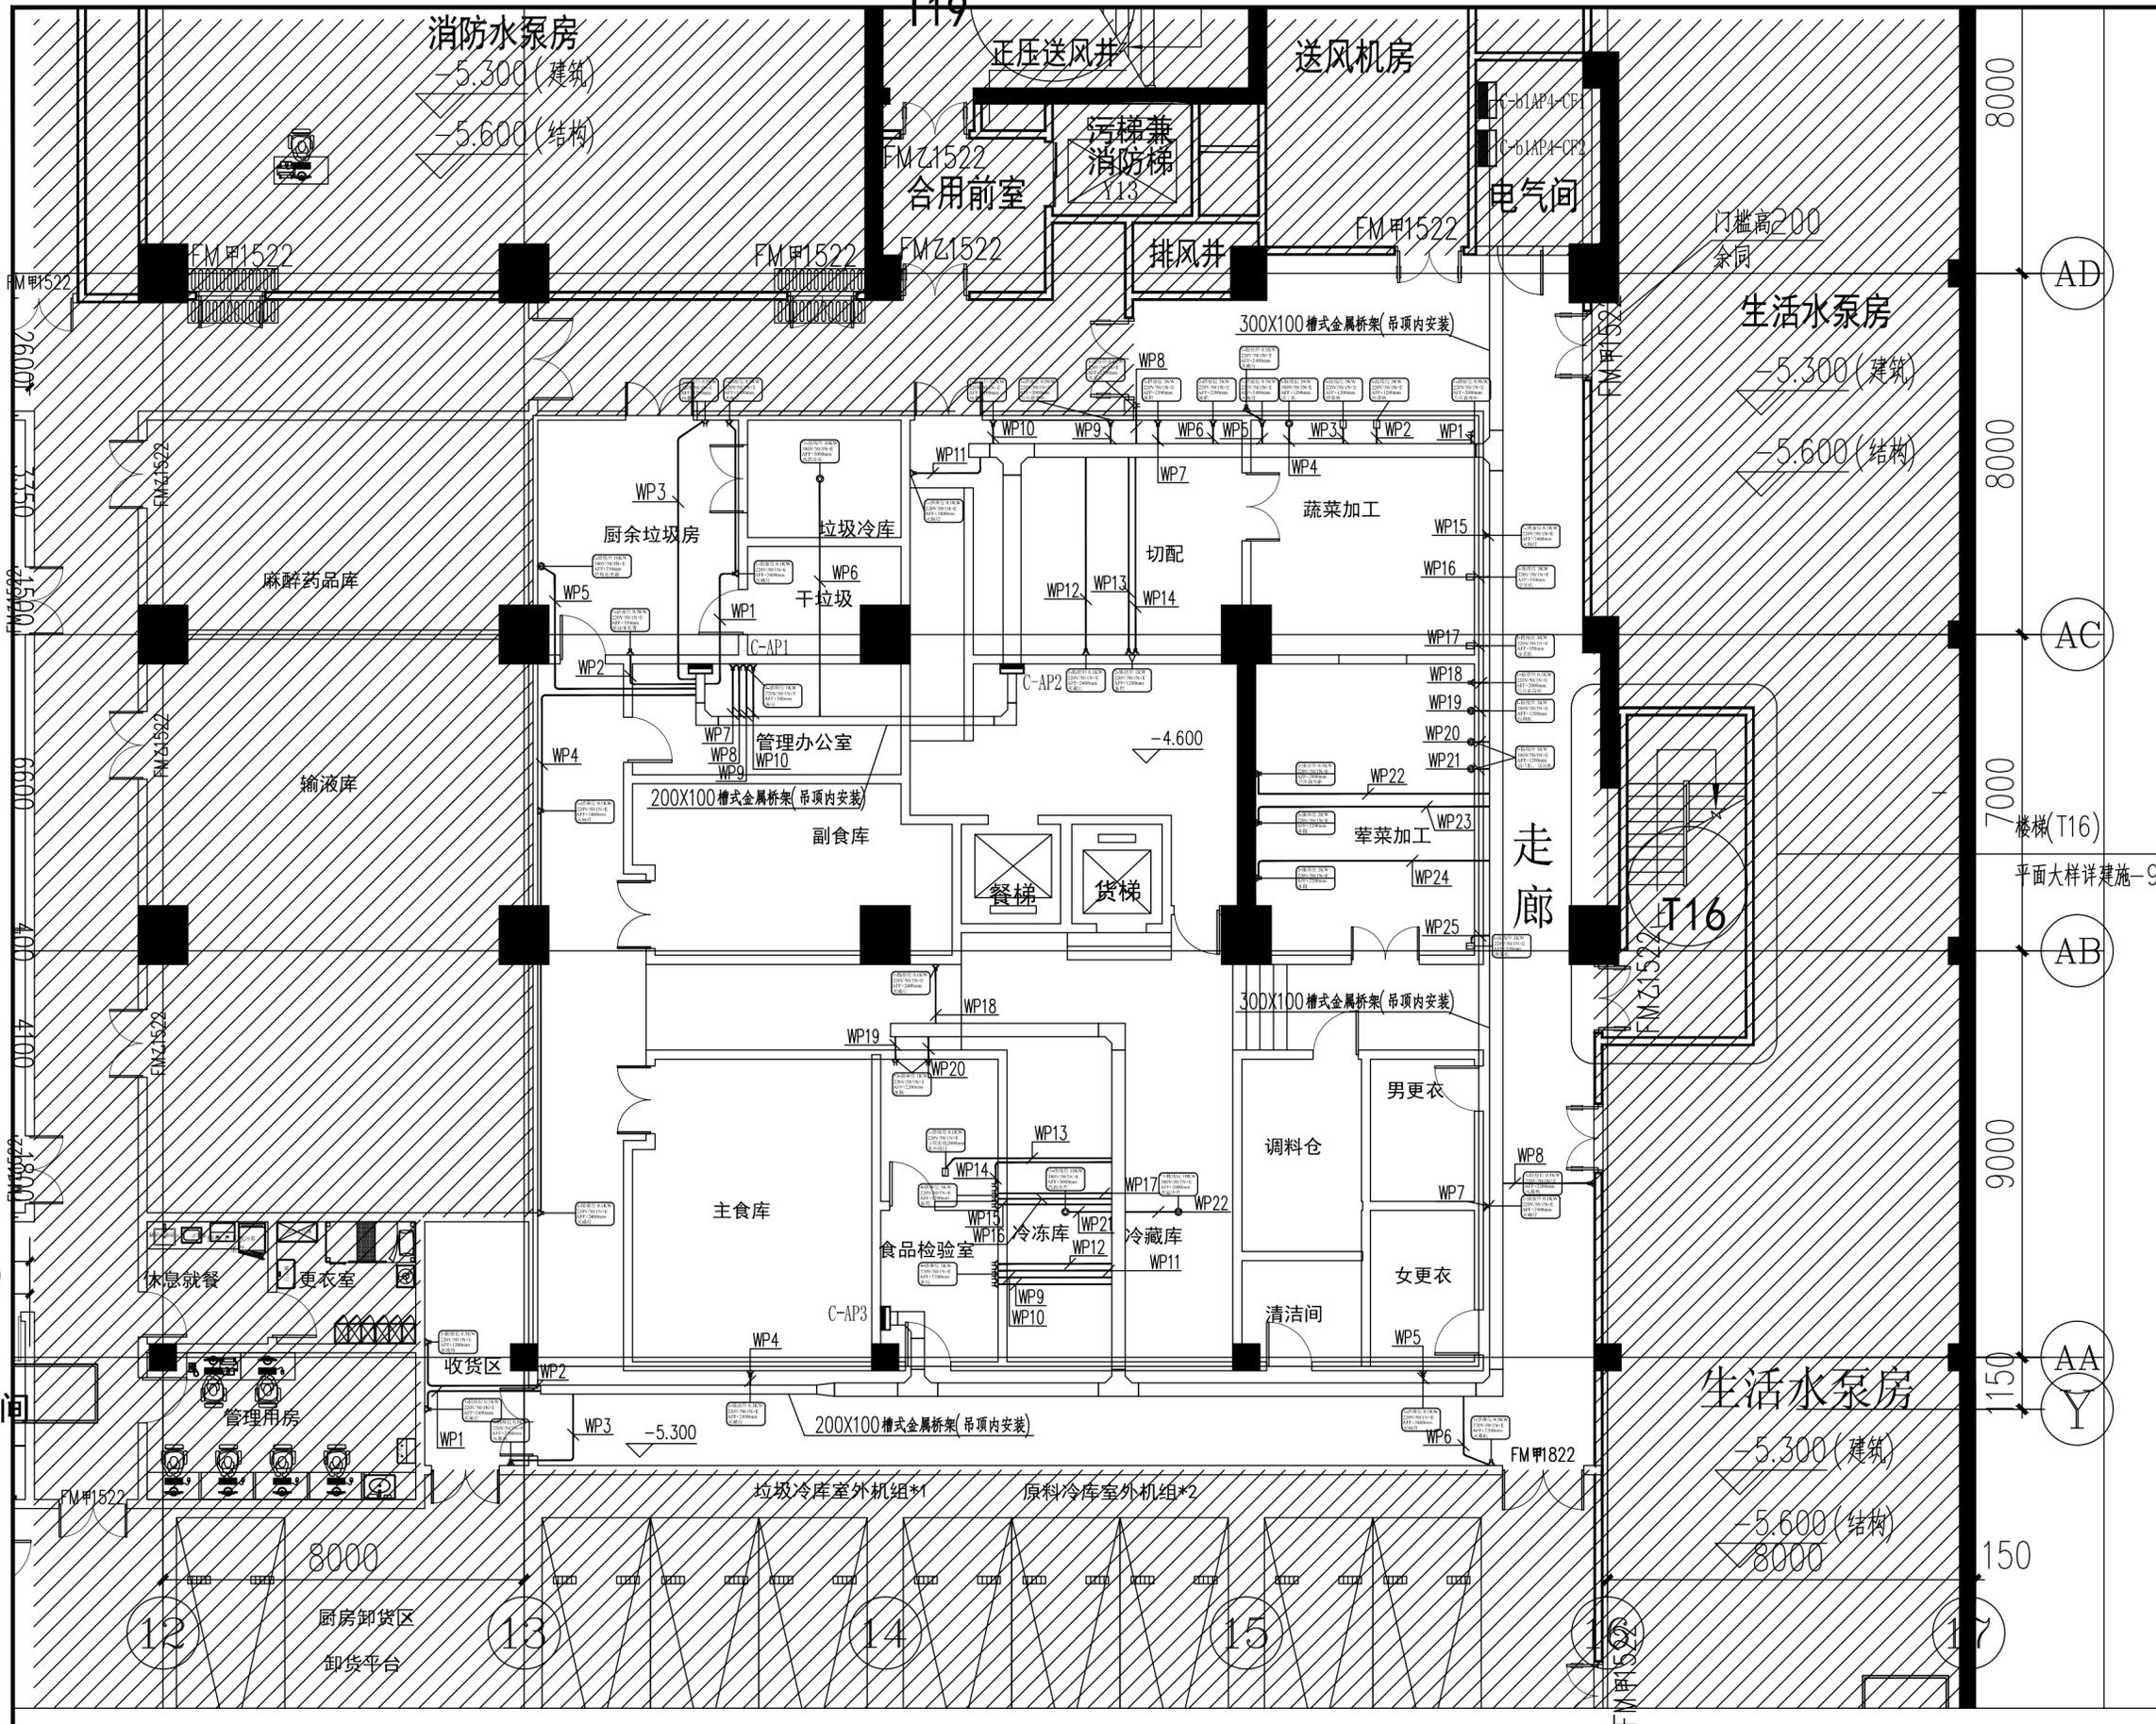

门诊医技住院综合楼负一层厨房配电平面图 1:100

注册章	
 山东省建筑设计研究院有限公司 Shandong Provincial Architecture Design & Research Institute Co., Ltd.	
本图未盖章无效	
注册章	
会签	
设计	
绘图	
审核	
审定	
专业负责人	
方案设计	
设计总	
建设单位	连云港市中医院
工程名称	江苏省中医院连云港医院项目
子项名称	厨房专项工程
图名	负一层厨房配电平面图
工程编号	23309
子项编号	23309-S-x-015
专业	电气
图号	04
设计阶段	施工图设计
版本	A
日期	2025.03.08

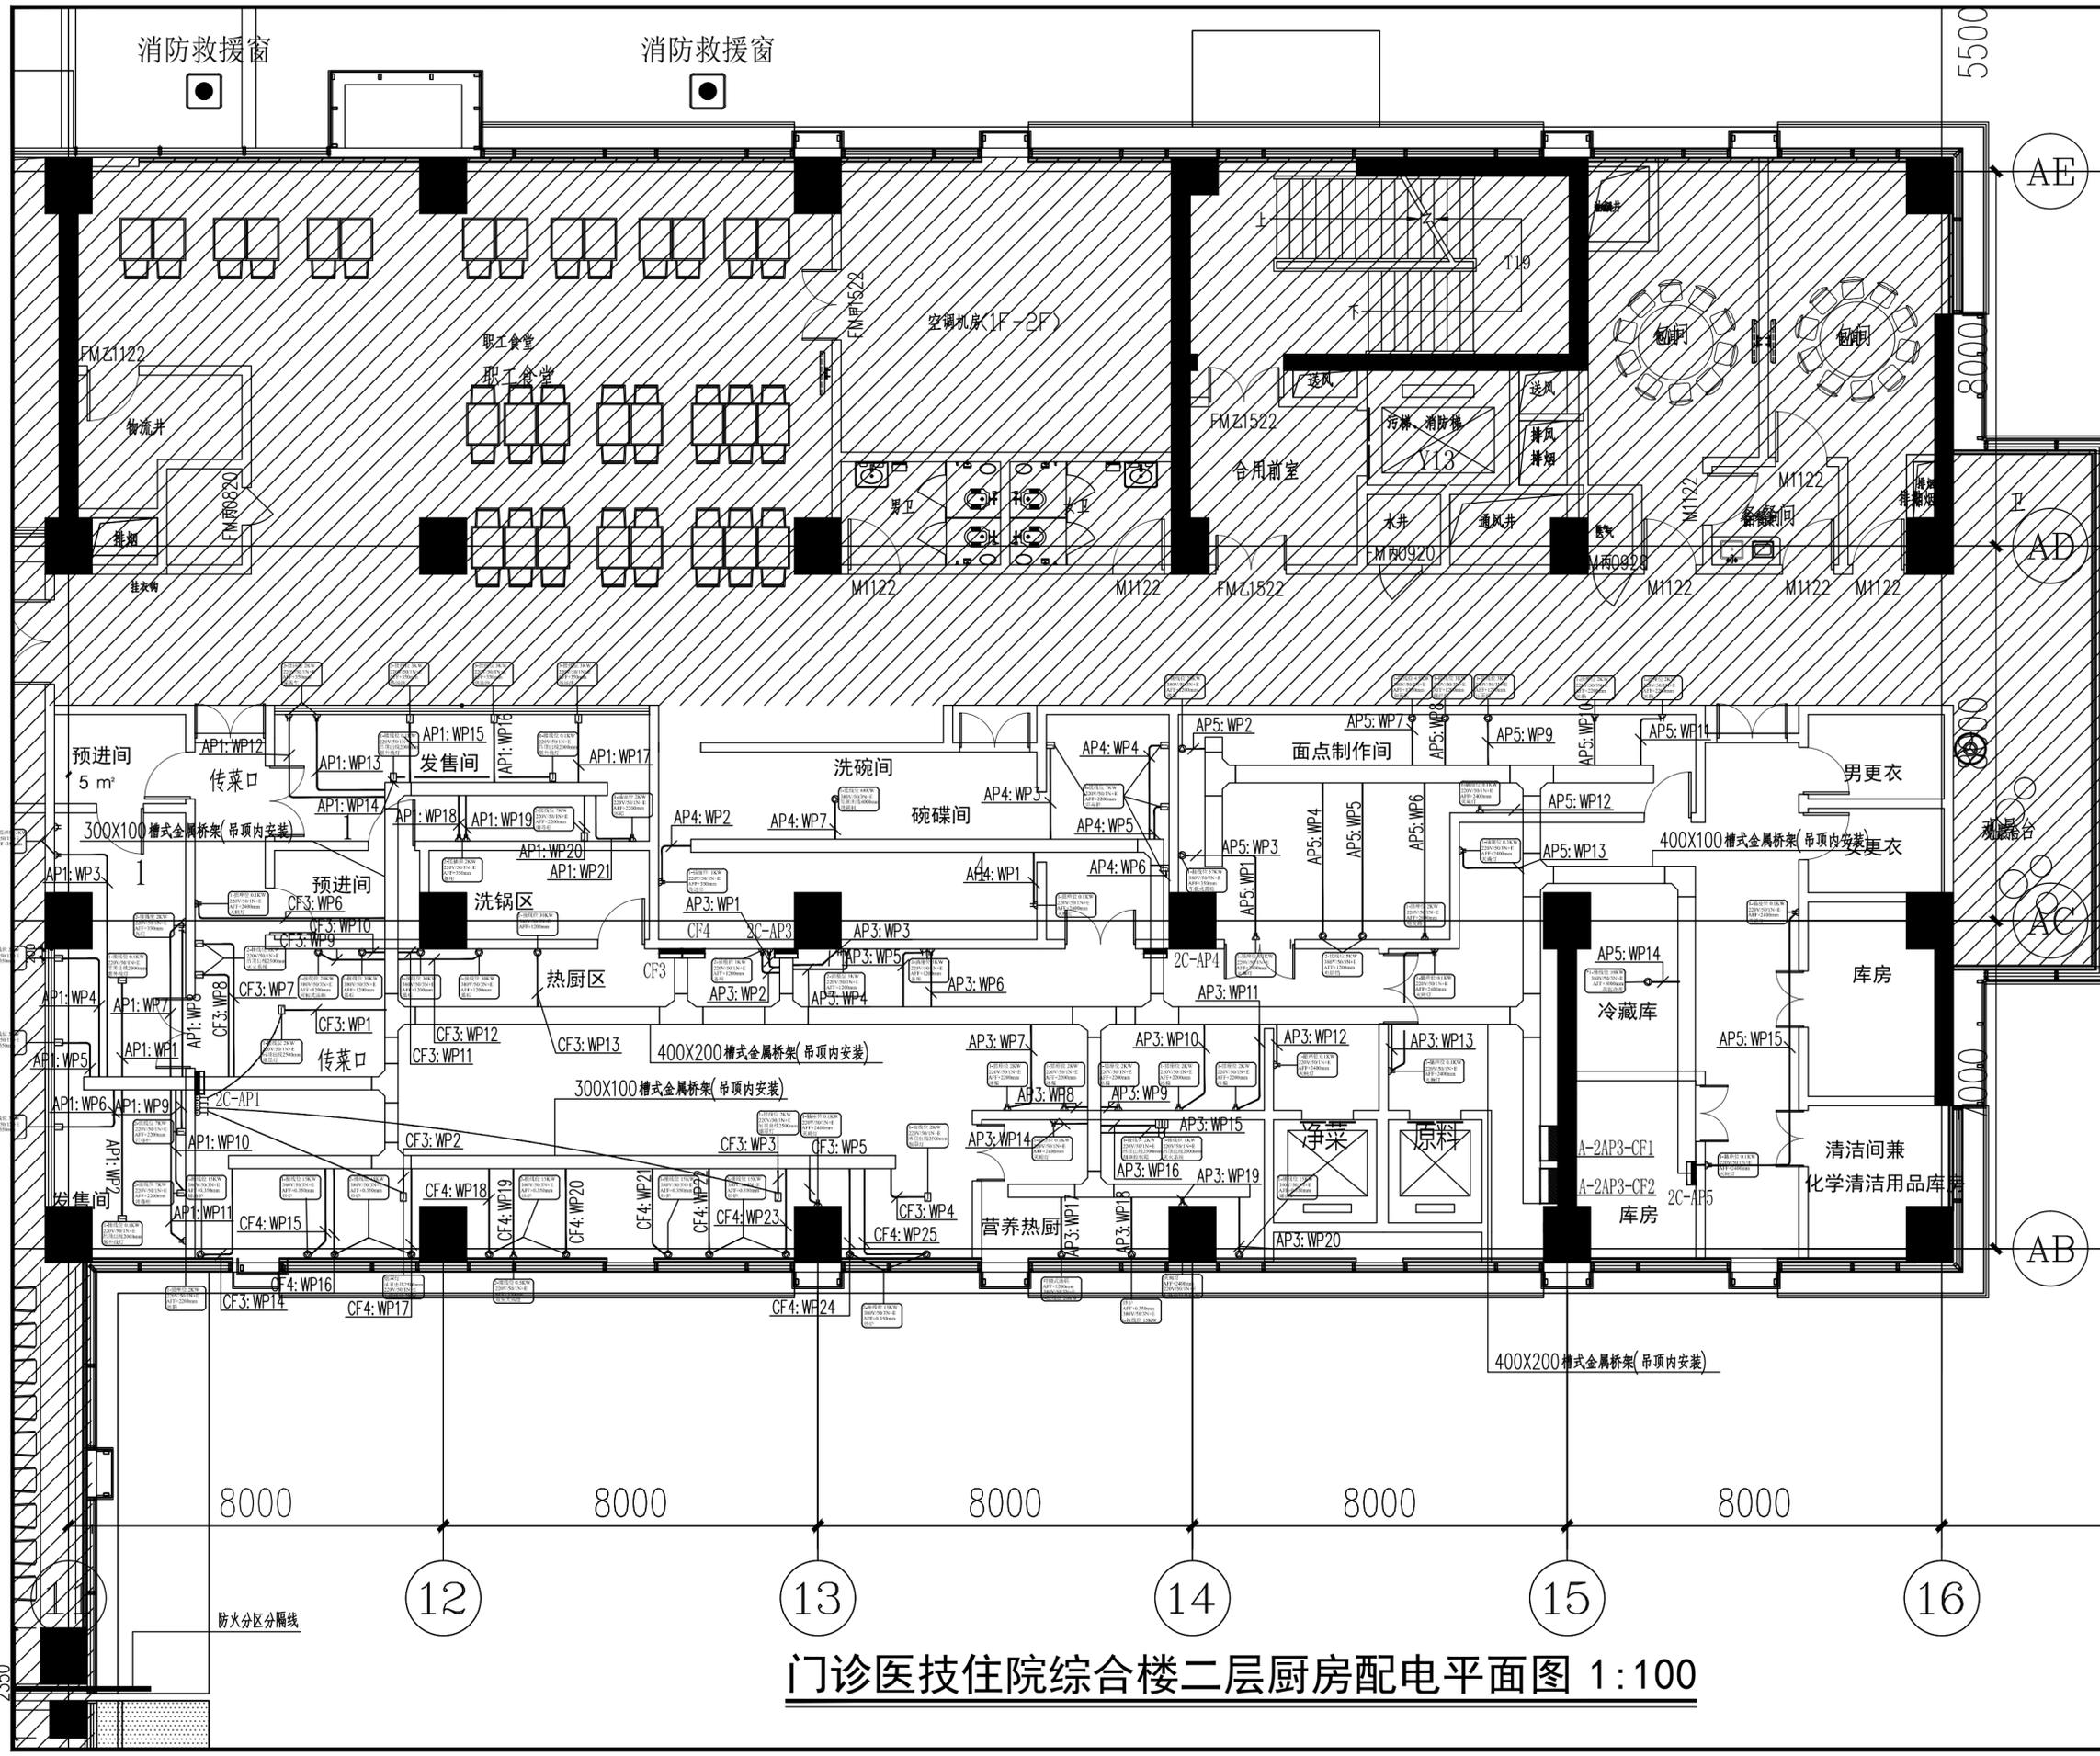

门诊医技住院综合楼二层厨房配电平面图 1:100

注册章	注册章
会签	会签
设计	设计
绘图	绘图
校对	校对
审核	审核
专业负责人	专业负责人
方案设计	方案设计
设计总	设计总
建设单位	连云港市中医院
工程名称	江苏省中医院连云港医院项目
子项名称	厨房专项工程
图名	二层厨房配电平面图
工程编号	23309
子项编号	23309-S-x-015
专业	电气
图号	05
设计阶段	施工图设计
版本	A
日期	2025.03.08

注解栏

山东省建筑设计研究院有限公司  
Shandong Provincial Architecture Design & Research Institute Co., Ltd

本图未盖资质章无效

注册章

会签

设计总  
方案设计  
专业负责人  
审核  
校对  
设计  
绘图

建设单位 连云港市中医院  
工程名称 江苏省中医院连云港医院项目  
子项名称 厨房专项工程  
图名 二层厨房配电平面图  
工程编号 23309  
子项编号 23309-S-x-015  
专业 电气  
图号 05  
设计阶段 施工图设计  
版本 A  
日期 2025.03.08