

罗聘故居安防工程

施工图



北京清大原点建筑设计有限公司
BEIJING QINGDAYUANDIAN ARCHITECTURAL DESIGN CO., LTD

2024年11月

电 气					
序号	图 号	图纸名称	序号	图 号	图纸名称
1	DS-01	图纸目录			
2	DS-02	设计说明(一)			
3	DS-03	设计说明(二)			
4	DS-04	标注及设备图例			
5	DS-05	建设控制地带及保护范围平面图			
6	DS-06	罗聘故居安防防区划分图			
7	DS-07	罗聘故居周界入侵报警平面图			
8	DS-08	罗聘故居电子巡查平面图			
9	DS-09	罗聘故居周界视频监控平面图			
10	DS-10	罗聘故居视频监控平面图			
11	DS-11	罗聘故居室内入侵报警平面图			
12	DS-12	罗聘故居应急对讲和警示宣传平面图			
13	DS-13	机房装修平面图（一）			
14	DS-14	机房装修平面图（二） 电子巡查系统图			
15	DS-15	机房设备大样图 振动光纤敷设方式示意图			
16	DS-16	接地及设备安装大样图 门禁安装大样图			
17	DS-17	防静电地板安装大样图			
18	DS-18	罗聘故居入侵报警系统图 罗聘故居出入口管理系统图 罗聘故居视频监控系统图			
19	DS-19	罗聘故居警示宣传和应急通讯系统图 综合安防系统集成图			
20	DS-20	综合安防平台系统业务架构图			
21					
22					
23					
24					
25					
26					
27					
28					
29					
30					
更改及作废记录	日 期	内 容 摘 要			经 办 人



北京清大原点建筑设计有限公司

BEIJING QINGDAYUANDIAN ARCHITECTURAL DESIGN CO.,LTD

建筑行业（建筑工程）甲级设计证书编号：A111014965

风景园林工程设计专项乙级证书编号：A211014962

城乡规划编制资质乙级证书编号：[京]城规编（142112）号

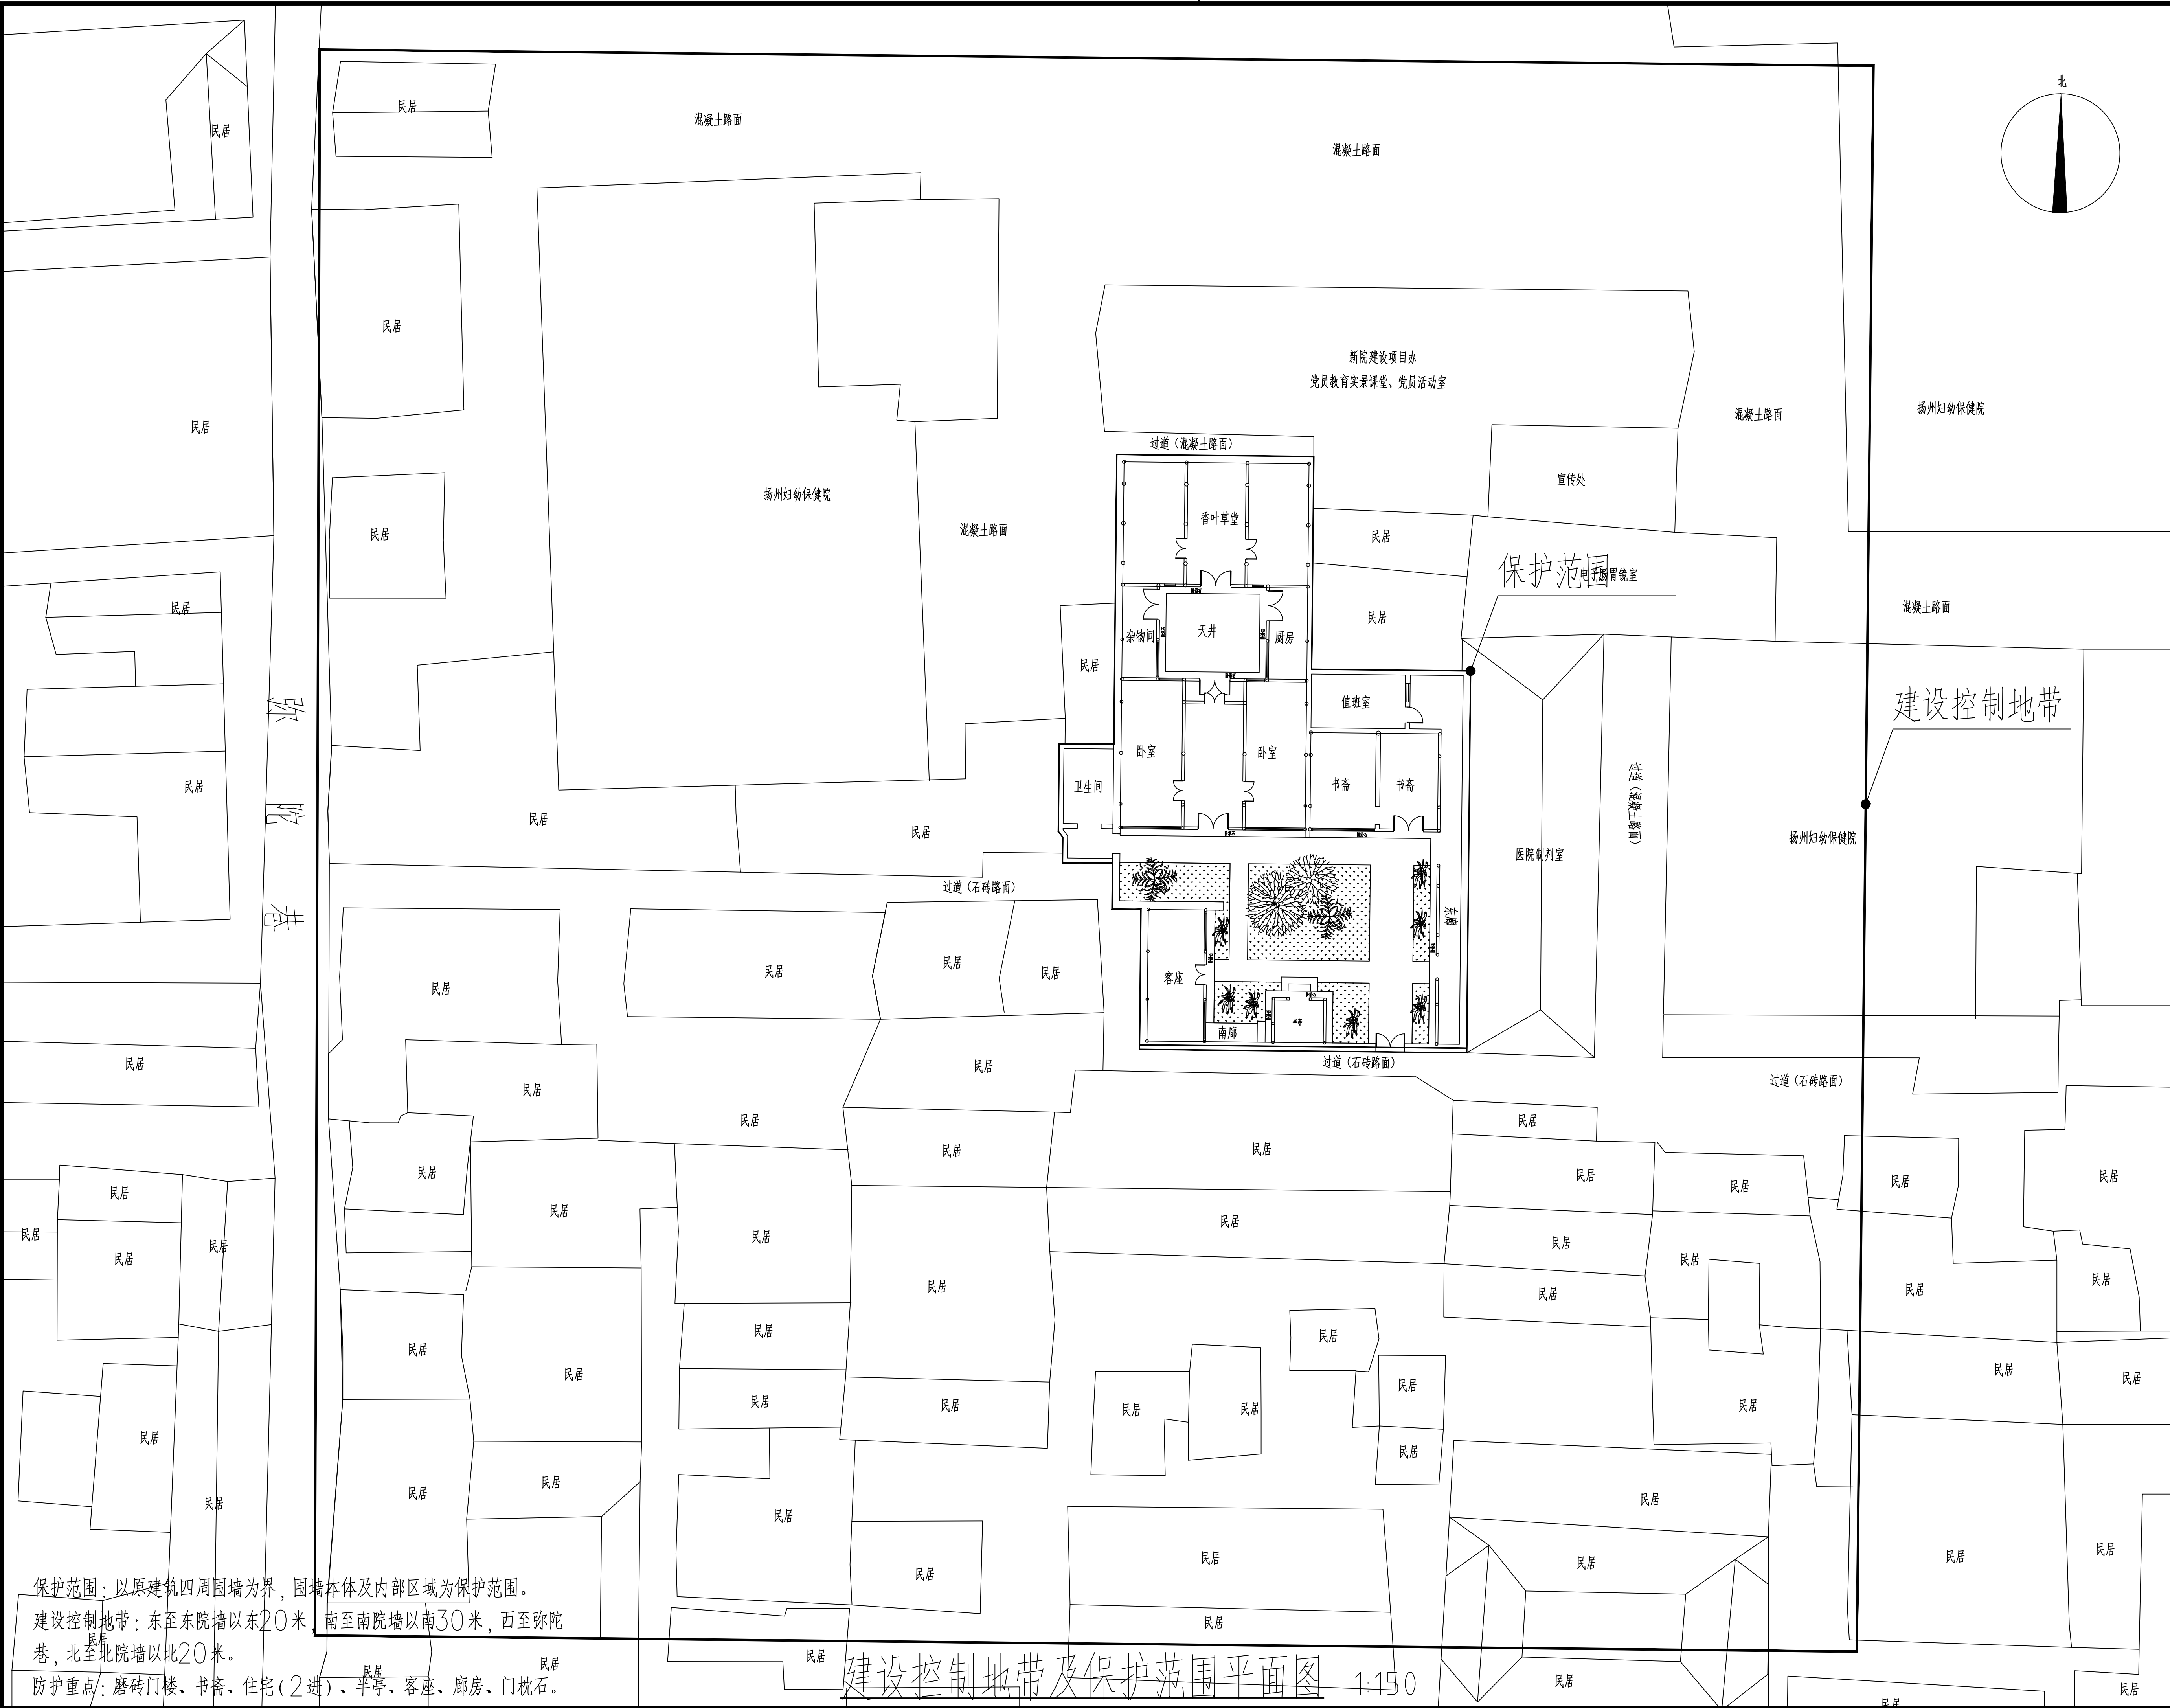
工 程 施 工 图 纸 目 录

 
 
 
会 员	建 构	给 水	暖 通	电
MEMBER	CONSTRUCTION	PLUMBING	HVAC	ELECTRICITY
	Structure		Power	ELV

?????		
??	??	??
01		全彩筒形网络摄像机
02		声光警戒摄像机
03		客流统计摄像机
04		智能高速球型网络摄像机
05		振动光纤双防区采集器
06		网络音柱
07		红外对射（发射端）
08		红外对射（接收端）
09		拾音器
10		巡更信息钮
11		机箱防拆开关
12		声光报警器
13		八防区总线报警模块
14		LED???
15		光纤连接盘
16		应急对讲箱
17		应急对讲分机
18		紧急报警按钮

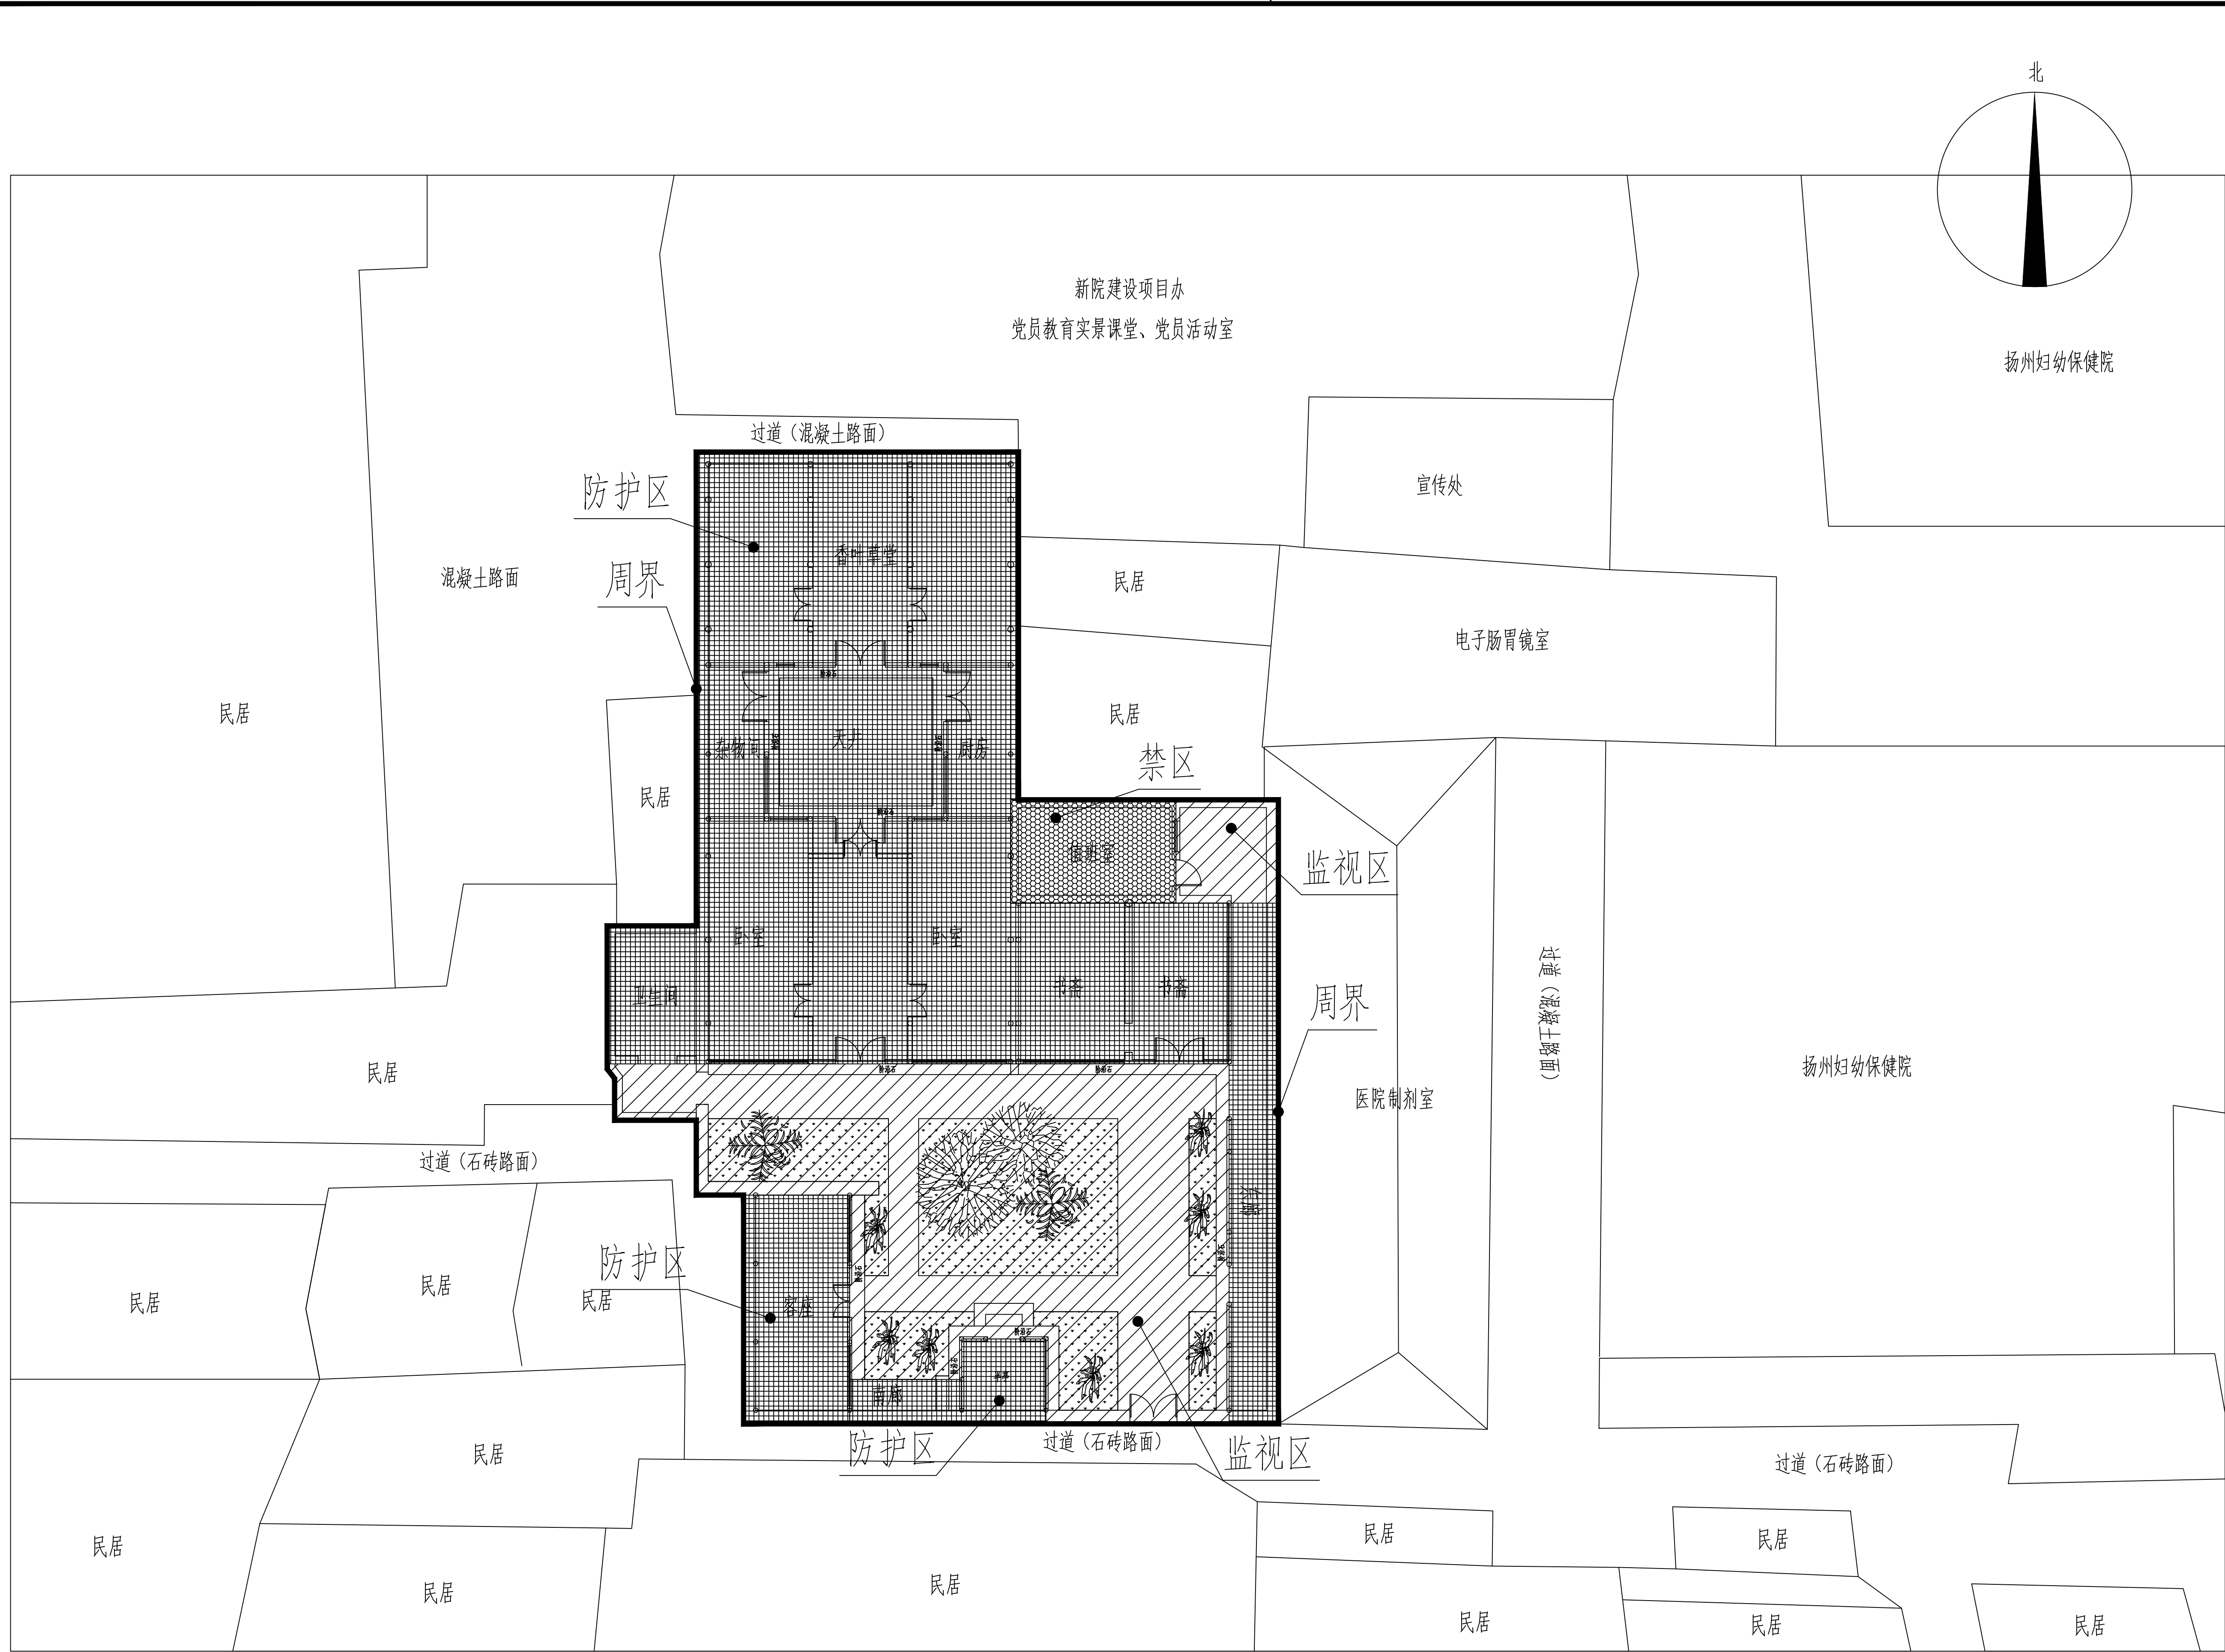
??????						
??	?	?	?	?	??	?
01	?	?	E	13	???????????	ACC
02	?	?	C	14	?????	F
03	?		B	15	?????	FC
04	???????		BE	16	???????	PR
05	???????		BC	17	???????	SR
06	???????		CE	18	???????	SC
07	???????		CC	19	?????	TC
08	?		W	20	???????????	PC
09	?	?	WE	21	???????????????	FPC
10	?	?	WC	22	???????	CP
11	?	?	AC	23	?????	M
12	???????????		ACE	24	?????	DB
24		安防设备箱				
23		???????				
22		门禁出门按钮				
21		电磁锁				
20		红外幕帘探测器				
19		玻璃破碎探测器				

 
 
 
 
 北京清大原点建筑设计有限公司 BEIJING QINGDAYUANDIAN ARCHITECTURAL DESIGN CO.,LTD 建筑行业（建筑工程）甲级设计 证书编号：A111014965 风景园林工程设计专项甲级 证书编号：A111014965			
备注 COMMENTS			
建设单位 OWNER 扬州八怪纪念馆			
工程名称 PROJECT NAME 罗聘故居安防工程			
子项名称 SUB-PROJECT			
工程编号 PROJECT No.			
子项编号 SUB-PROJECT No.			
审 定 人： AUTHORIZER		孟悦	
项目负责人： PROJECT LEADER		李志	
审 核 人： AUDITOR		葛云虹	
专业负责人： DISCIPLINE LEADS		常晓燕	
校 对 人： CHECKER		侯惠华	
设 计 人： DESIGNER		常晓燕	
图纸名称 DRAWING TITLE 标注及设备图例			
设计编号 DESIGN NO.			
专 业 DISCIPLINE		电 气	设计阶段 DESIGN PHASE
比 例 SCALE		1:100	施工图
日 期		2024. 11	图 幅
		图纸编号	DS-04
单位出图专用章 SEAL			
个人执业专用章 SEAL			

[illegible]

 
 北京清大原点建筑设计有限公司 BEIJING QINGSHAOYUANDIAN ARCHITECTURAL DESIGN CO., LTD 建筑行业（建筑工程）甲级设计 证书编号：A111014965 风景园林工程设计专项甲级 证书编号：A111014965			
备注 COMMENTS			
建设单位 OWNER 扬州八怪纪念馆			
工程名称 PROJECT NAME 罗聘故居安防工程			
子项名称 SUB-PROJECT			
工程编号 PROJECT No.			
子项编号 SUB-PROJECT No.			
审 定 人： AUTHORIZER		孟悦	
项目负责人： PROJECT LEADER		李志	
审 核 人： AUDITOR		葛云虹	
专业负责人： DISCIPLINE LEADS		常晓燕	
校 对 人： CHECKER		侯晓华	
设 计 人： DESIGNER		常晓燕	
图纸名称 DRAWING TITLE 建设控制地带及保护范围平面图			
设计编号 DESIGN NO.			
专 业 DISCIPLINE	电 气	设计阶段 DESIGN PHASE	施工图
比 例 SCALE	1:150	图 幅	-
日 期	2024. 11	图纸编号	DS-05
单位出图专用章 SEAL			
个人执业专用章 SEAL			

会 员	建 筑		给排水	暖通	强电
COORDINATION	STRUCTURE		PLUMBING	HVAC	ELECTRICITY

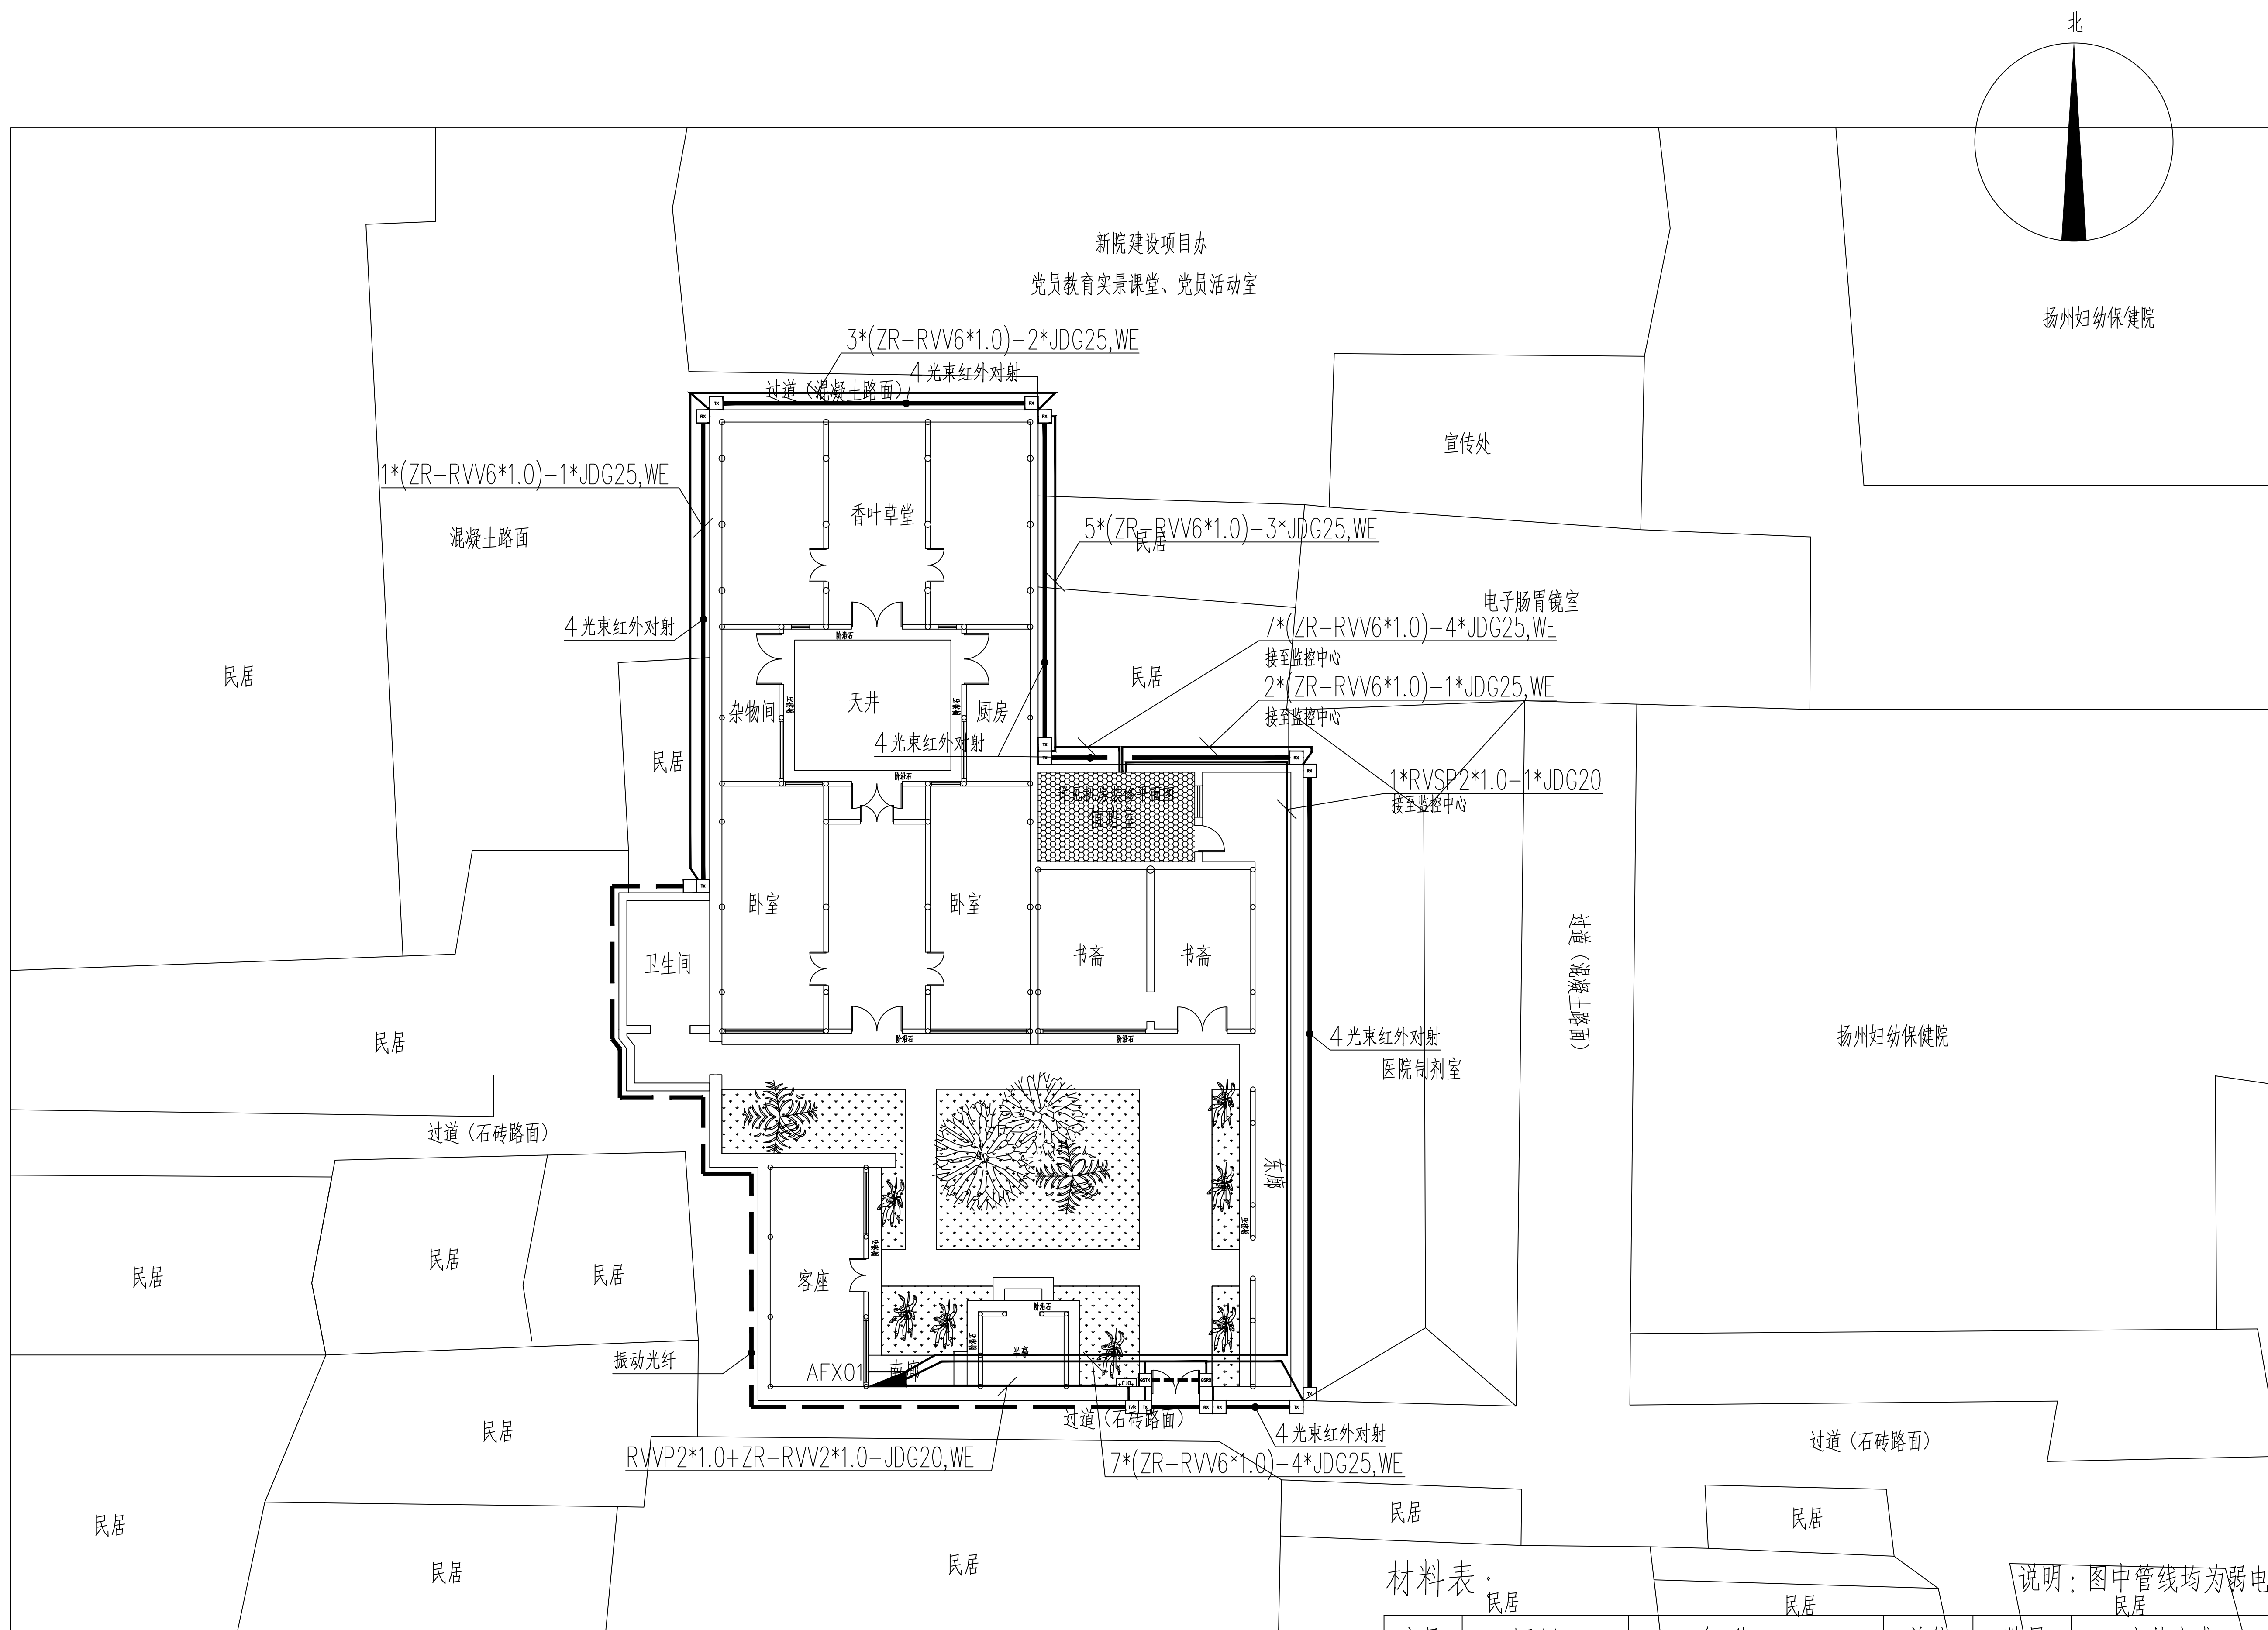


 
 北京清大原点建筑设计有限公司 BEIJING QINGSHUYUANDIAN ARCHITECTURAL DESIGN CO.,LTD 建筑行业（建筑工程）甲级设计 证书编号：A111014965 风景园林工程设计专项甲级 证书编号：A111014965			
备注 COMMENTS			
建设单位 OWNER 扬州八怪纪念馆			
工程名称 PROJECT NAME 罗聘故居安防工程			
子项名称 SUB-PROJECT			
工程编号 PROJECT No.			
子项编号 SUB-PROJECT No.			
审 定 人： AUTHORIZER		孟悦	
项目负责人： PROJECT LEADER		李志	
审 核 人： AUDITOR		葛云虹	
专业负责人： DISCIPLINE LEADS		常晓燕	
校 对 人： CHECKER		侯燕华	
设 计 人： DESIGNER		常晓燕	
图纸名称 DRAWING TITLE 罗聘故居安防防区划分图			
设计编号 DESIGN NO.			
专 业 DISCIPLINE	电 气	设计阶段 DESIGN PHASE	施工图
比 例 SCALE	1:100	图 幅	-
日 期	2024. 11	图纸编号	DS-06
单位出图专用章 SEAL			
个人执业专用章 SEAL			

纵深防护体系图 1:100



 
 
 
此图纸必须经公司总部备案存档并经当地施工图审查机构审查合格盖章后方可施工。

[illegible]

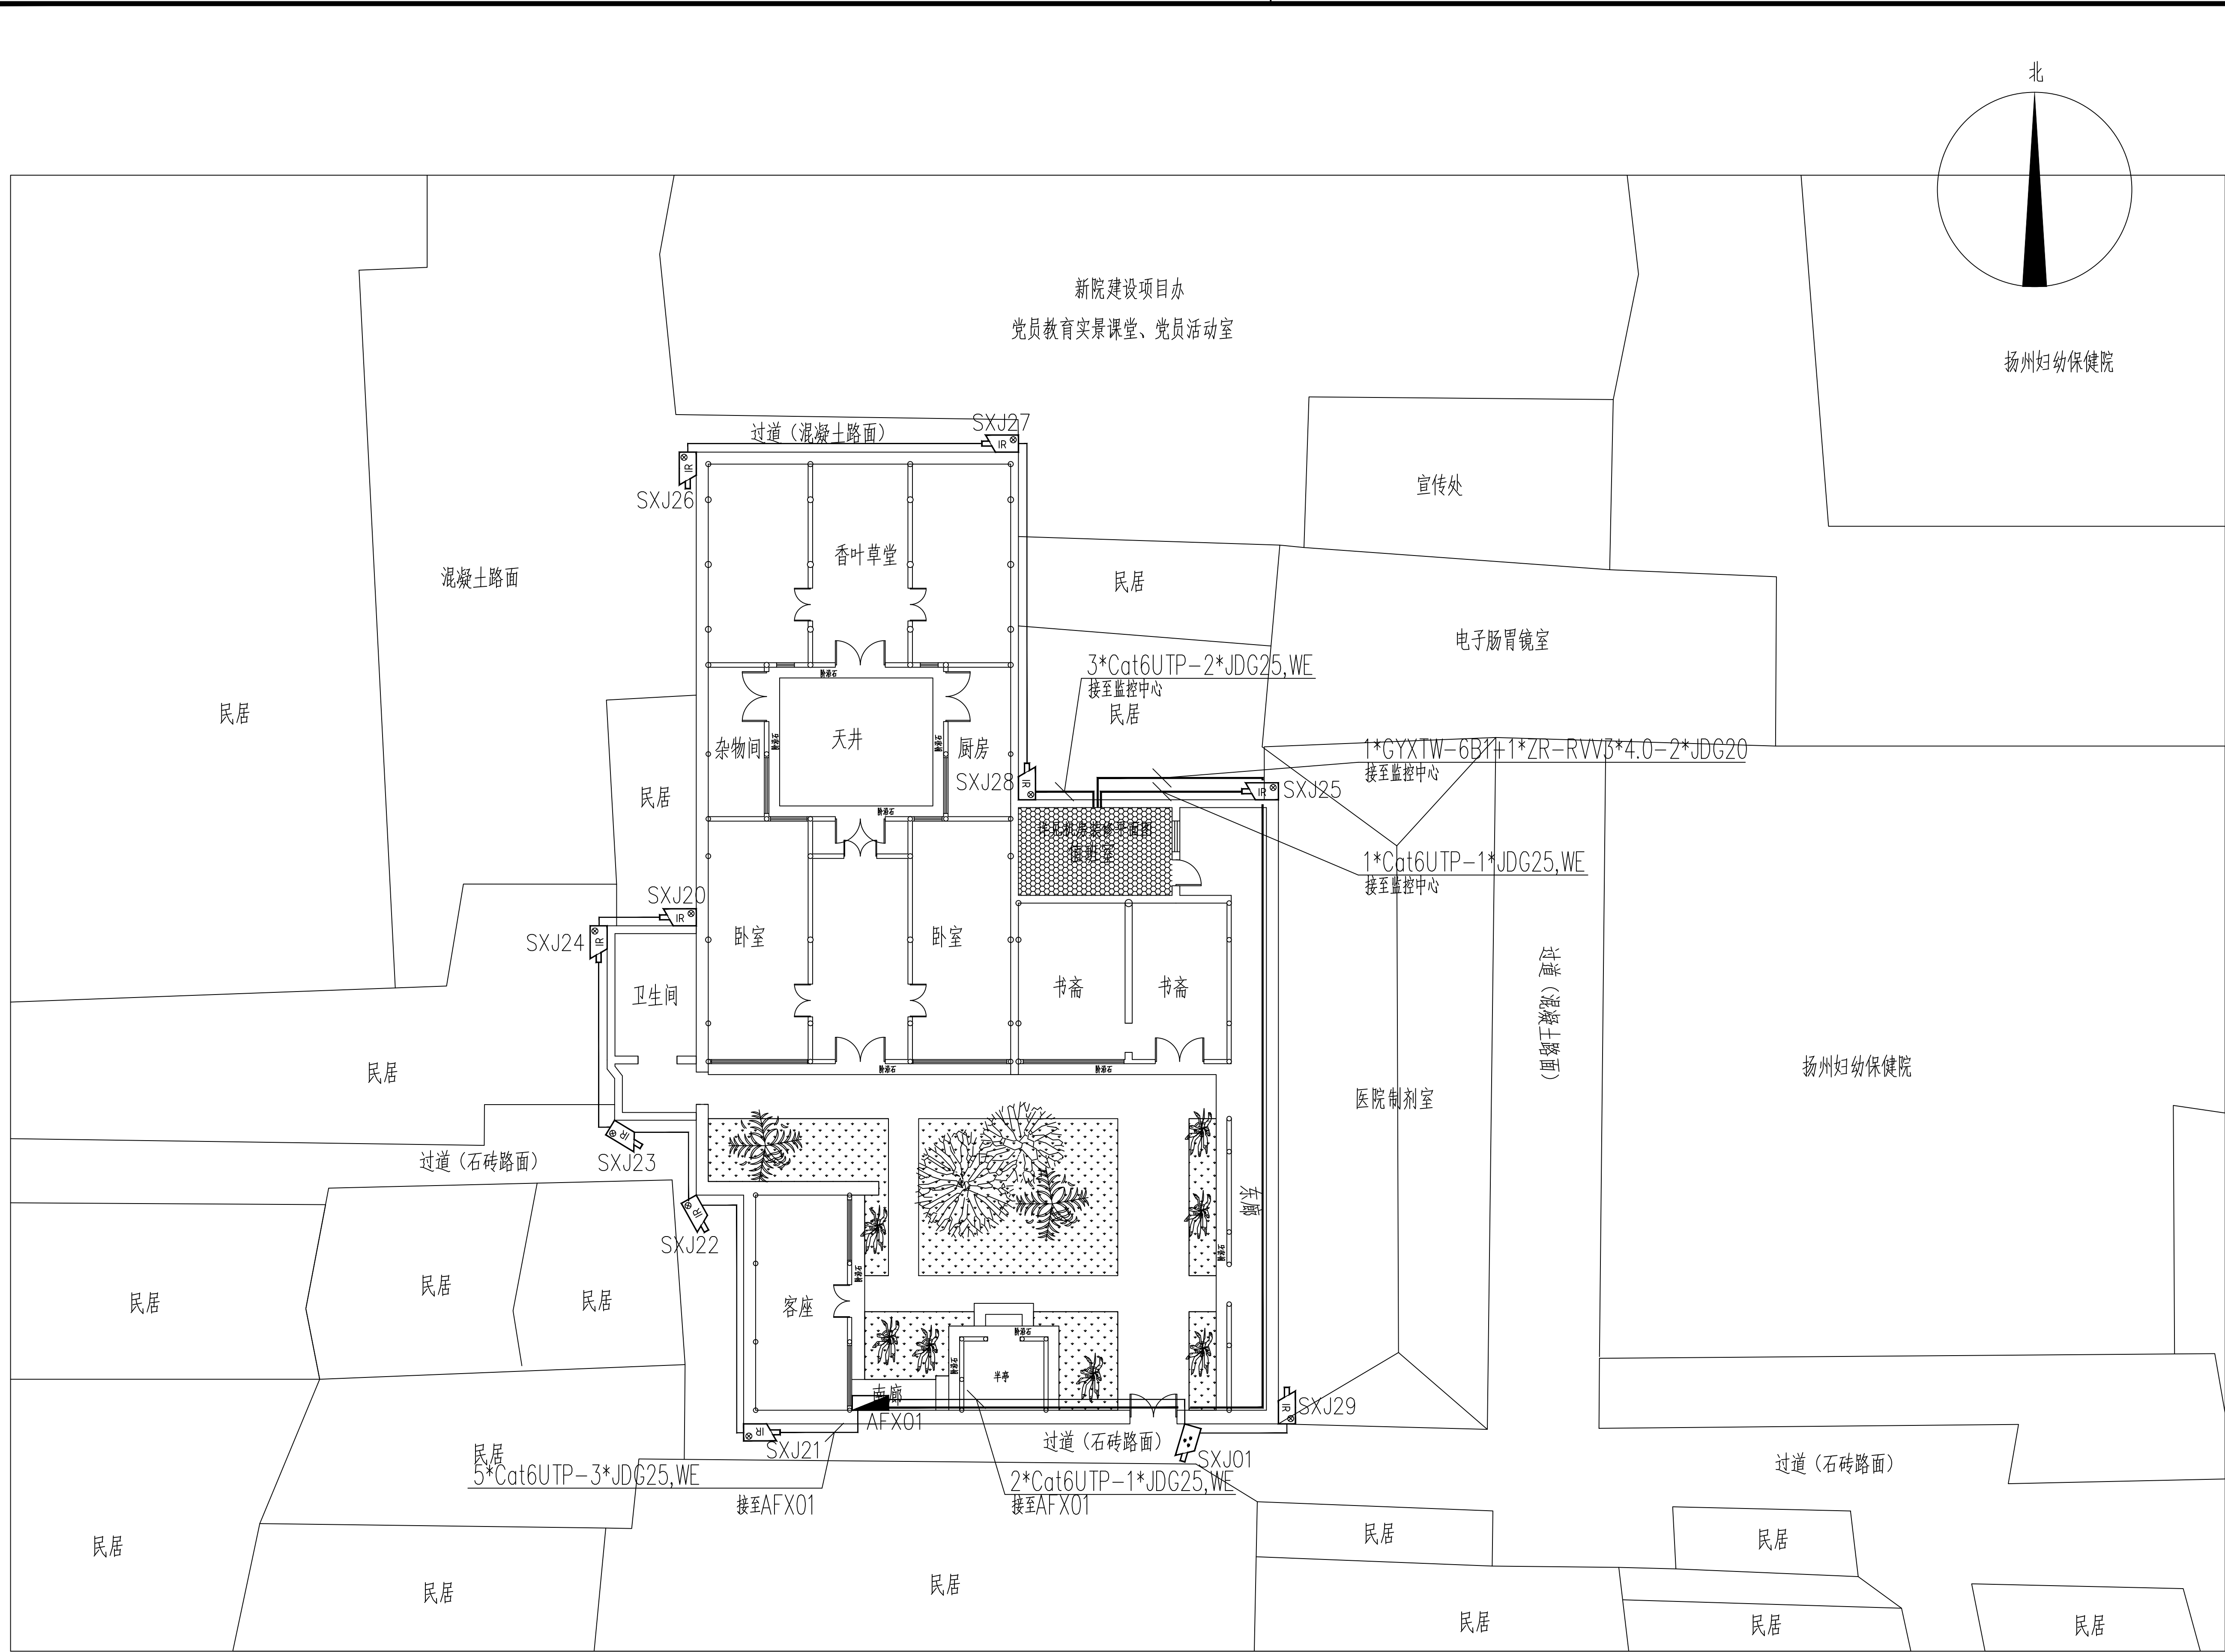
序号	图例	名 称	单位	数量	安装方式
1		4 光束红外对射	对	7	专用支架壁挂安装
2		振动光纤入侵探测器	米	40	挂网式安装(共1个防区)
3		双防区采集器	台	1	壁挂安装
4		10 光束红外光栅	对	1	专用支架壁挂安装

罗聘故居周界入侵报警平面图 1:100

此图纸必须经公司总部备案存档并经当地施工图审查机构审查合格盖章后方可施工。

 北京清大原点建筑设计有限公司 BEIJING QINGDAYUANDIAN ARCHITECTURAL DESIGN CO., LTD 建筑行业（建筑工程）甲级设计 证书编号：A111014965 风景园林工程设计专项甲级 证书编号：A111014965			
备注 COMMENTS			
建设单位 OWNER 扬州八怪纪念馆			
工程名称 PROJECT NAME 罗聘故居安防工程			
子项名称 SUB-PROJECT			
工程编号 PROJECT No.			
子项编号 SUB-PROJECT No.			
审 定 人： AUTHORIZER	孟悦		
项目负责人： PROJECT LEADER	李志		
审 核 人： AUDITOR	葛云虹		
专业负责人： DISCIPLINE LEADS	常晓燕		
校 对 人： CHECKER	侯燕华		
设 计 人： DESIGNER	常晓燕		
图纸名称 DRAWING TITLE 罗聘故居周界入侵报警平面图			
设计编号 DESIGN NO.			
专 业 DISCIPLINE	电 气	设计阶段 DESIGN PHASE	施工图
比 例 SCALE	1:100	图 幅	-
日 期	2024.11	图纸编号	DS-07
单位出图专用章 SEAL			
个人执业专用章 SEAL			

会 员	建 筑	给 排 水	暖 通	强 电
COORDINATION	Structure	Plumbing	HVAC	ELV





北京清大原点建筑设计有限公司

BEIJING QINGDAHUANDIAN ARCHITECTURAL DESIGN CO., LTD

建筑行业（建筑工程）甲级设计
证书编号：A111014965

风景园林工程设计专项甲级
证书编号：A111014965

备注 COMMENTS

建设单位 OWNER

扬州八怪纪念馆

工程名称	PROJECT NAME
------	--------------

罗聘故居安防工程

子项名称 SUB-PROJECT		
工程编号 PROJECT No.		
子项编号 SUB-PROJECT No.		
审 定 人: AUTHORIZER	孟悦	孟悦
项目负责人: PROJECT LEADER	李志	李志
核 人: AUDITOR	葛云红	葛云红
专业负责人: DISCIPLINE LEADS	常晓燕	常晓燕
校 对 人: CHECKER	侯德华	侯德华
设 计 人: DESIGNER	常晓燕	常晓燕

图纸名称 DRAWING TITLE

罗聘故居周界视频监控平面图

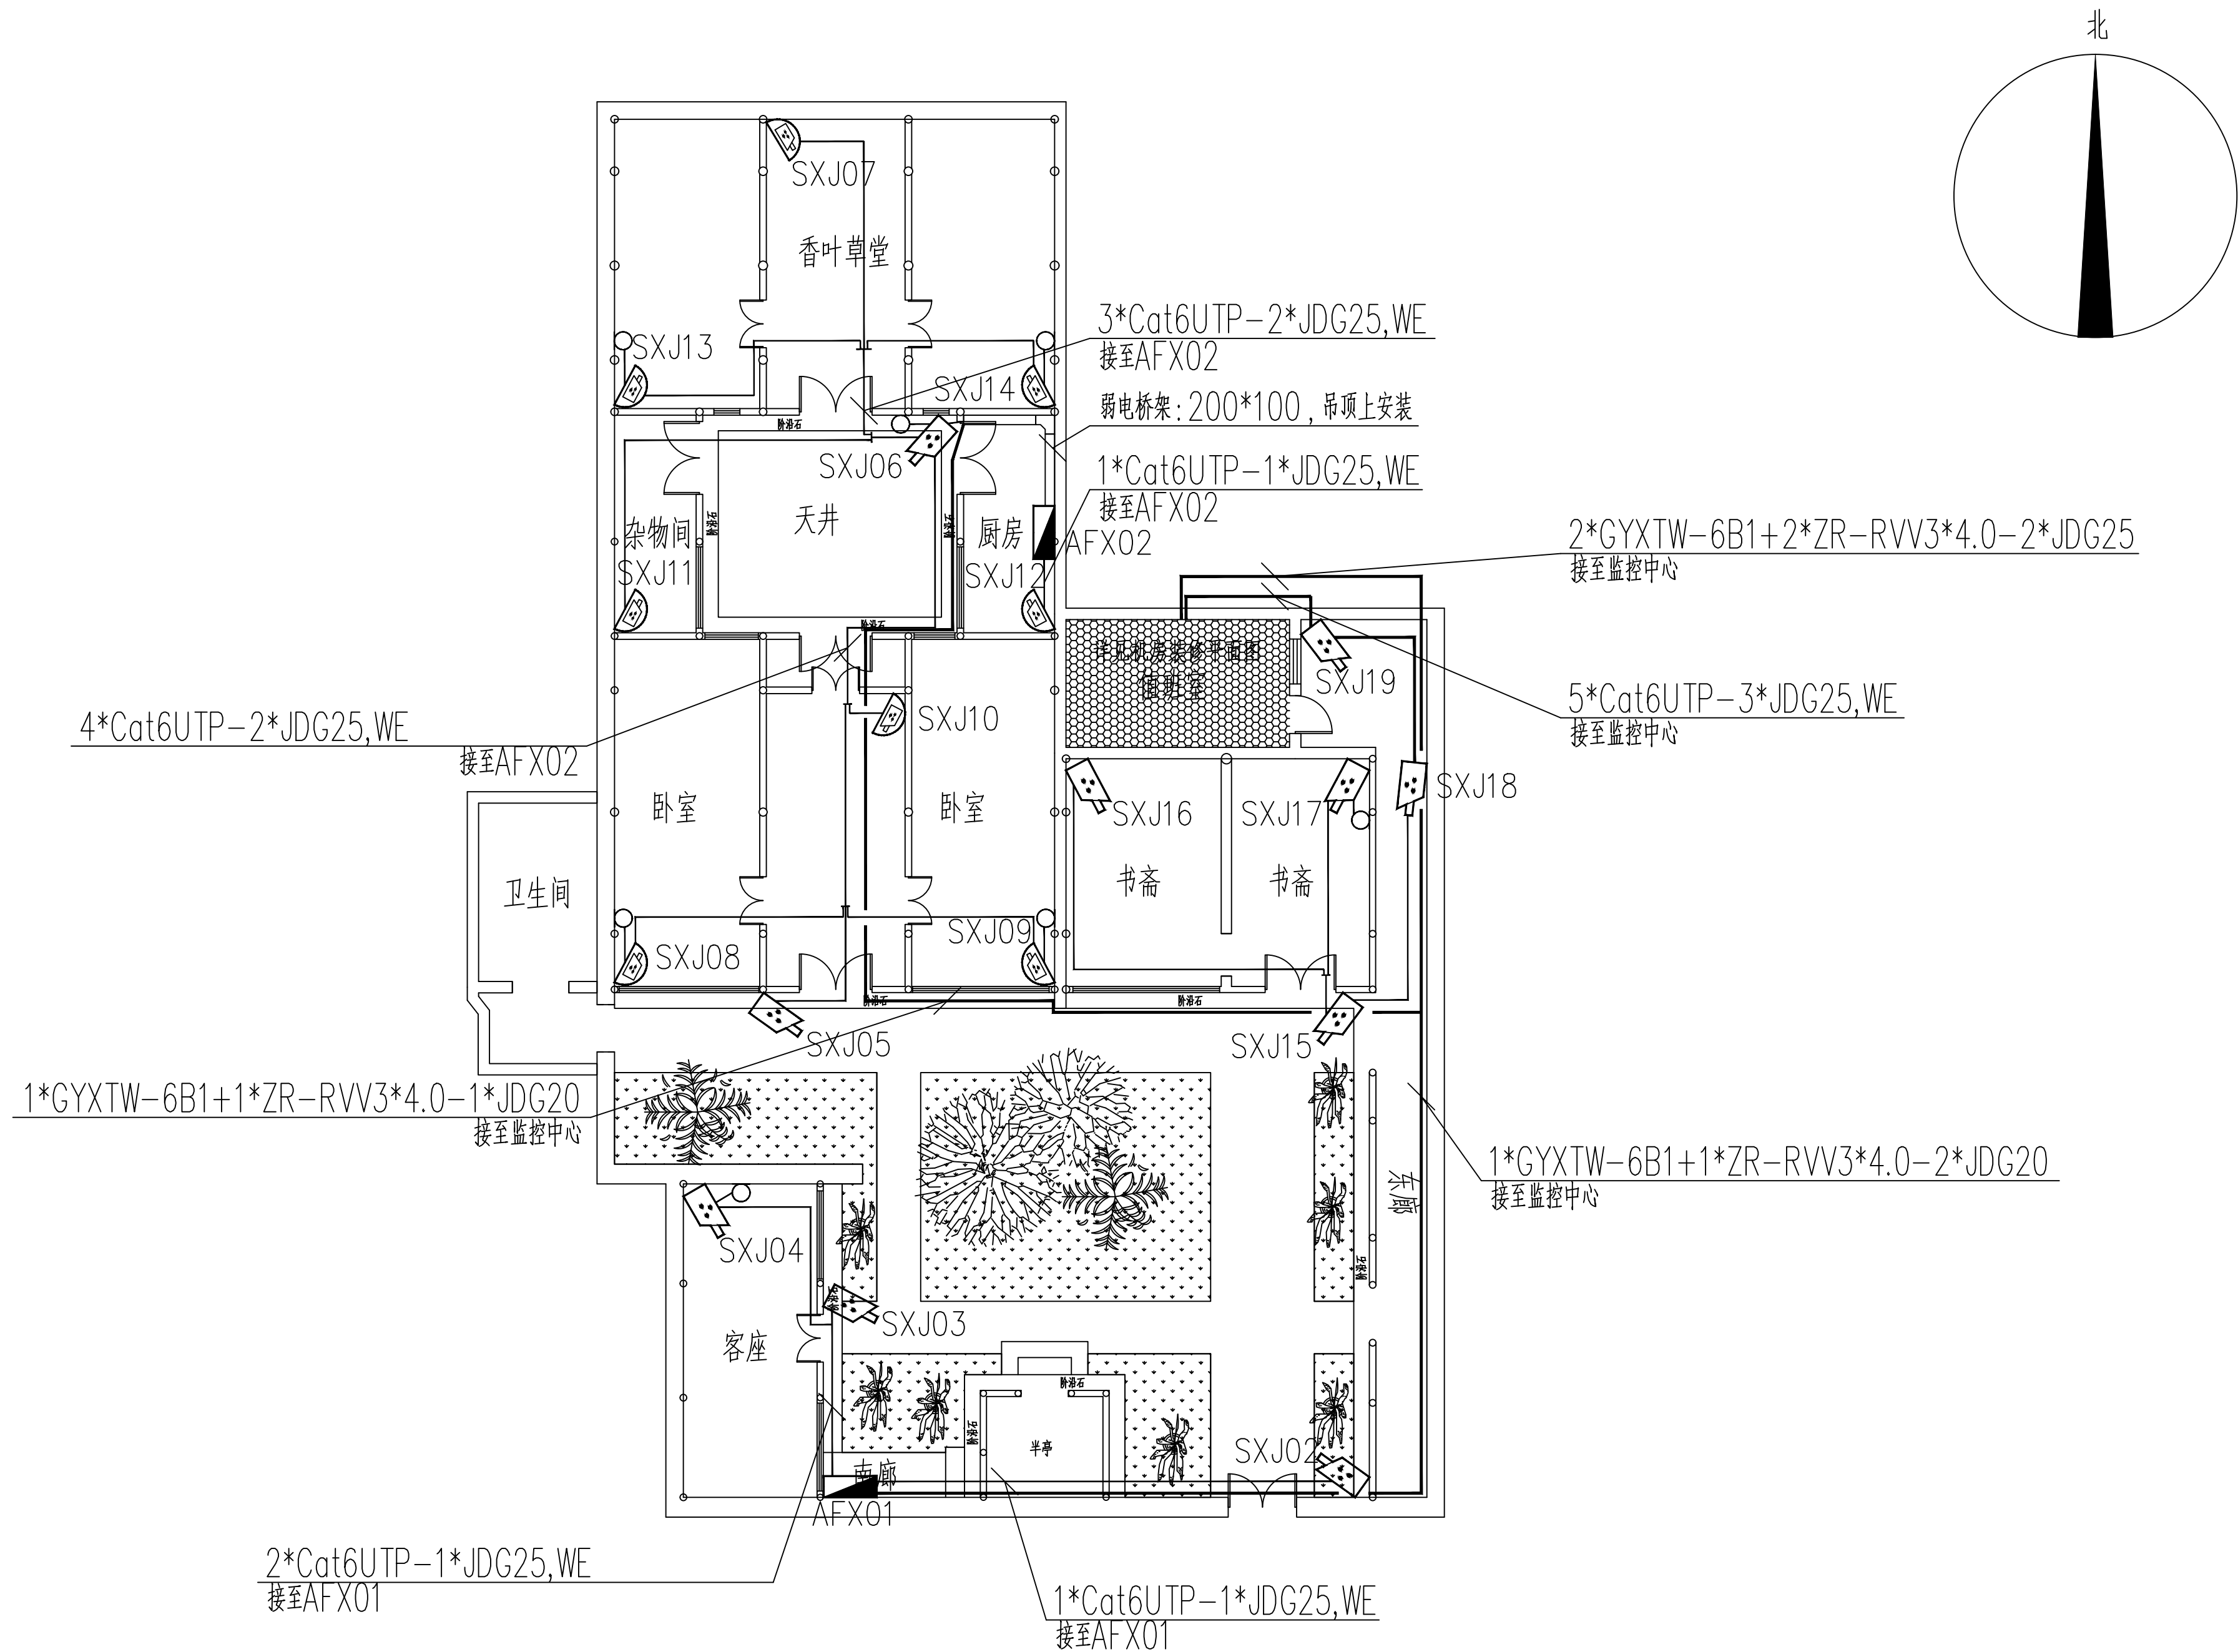
设计编号	DESIGN NO.		
专 业 DISCIPLINE	电 气	设计阶段 DESIGN PHASE	施工图
比 例 SCALE	1:100	图 幅	-
日 期	2024. 11	图纸编号	DS-09

单位出图专用章 SEAL

序号	图例	名 称	单位	数量	安装方式	导线标注	个人执业专用章 SEAL
1		全彩筒形网络摄像机	台	1	支架安装	1*(Cat6 UTP)—JDG25,WE	
2		声光警戒摄像机	台	10	支架安装		
3		安防设备箱	台	2	壁挂安装		

罗聘故居周界视频监控平面图 1:100

此图纸必须经公司总部备案存档并经当地施工图审查机构审查合格盖章后方可施工

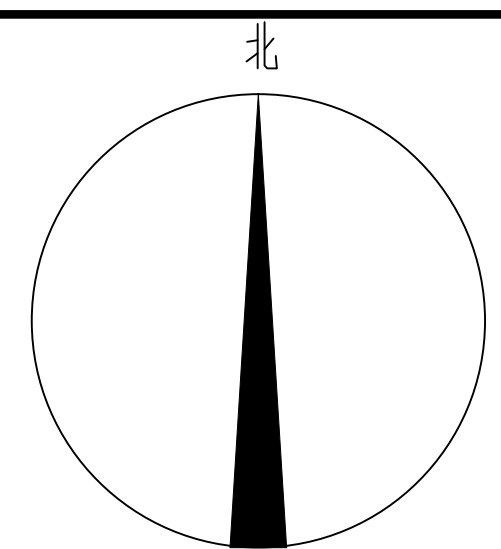
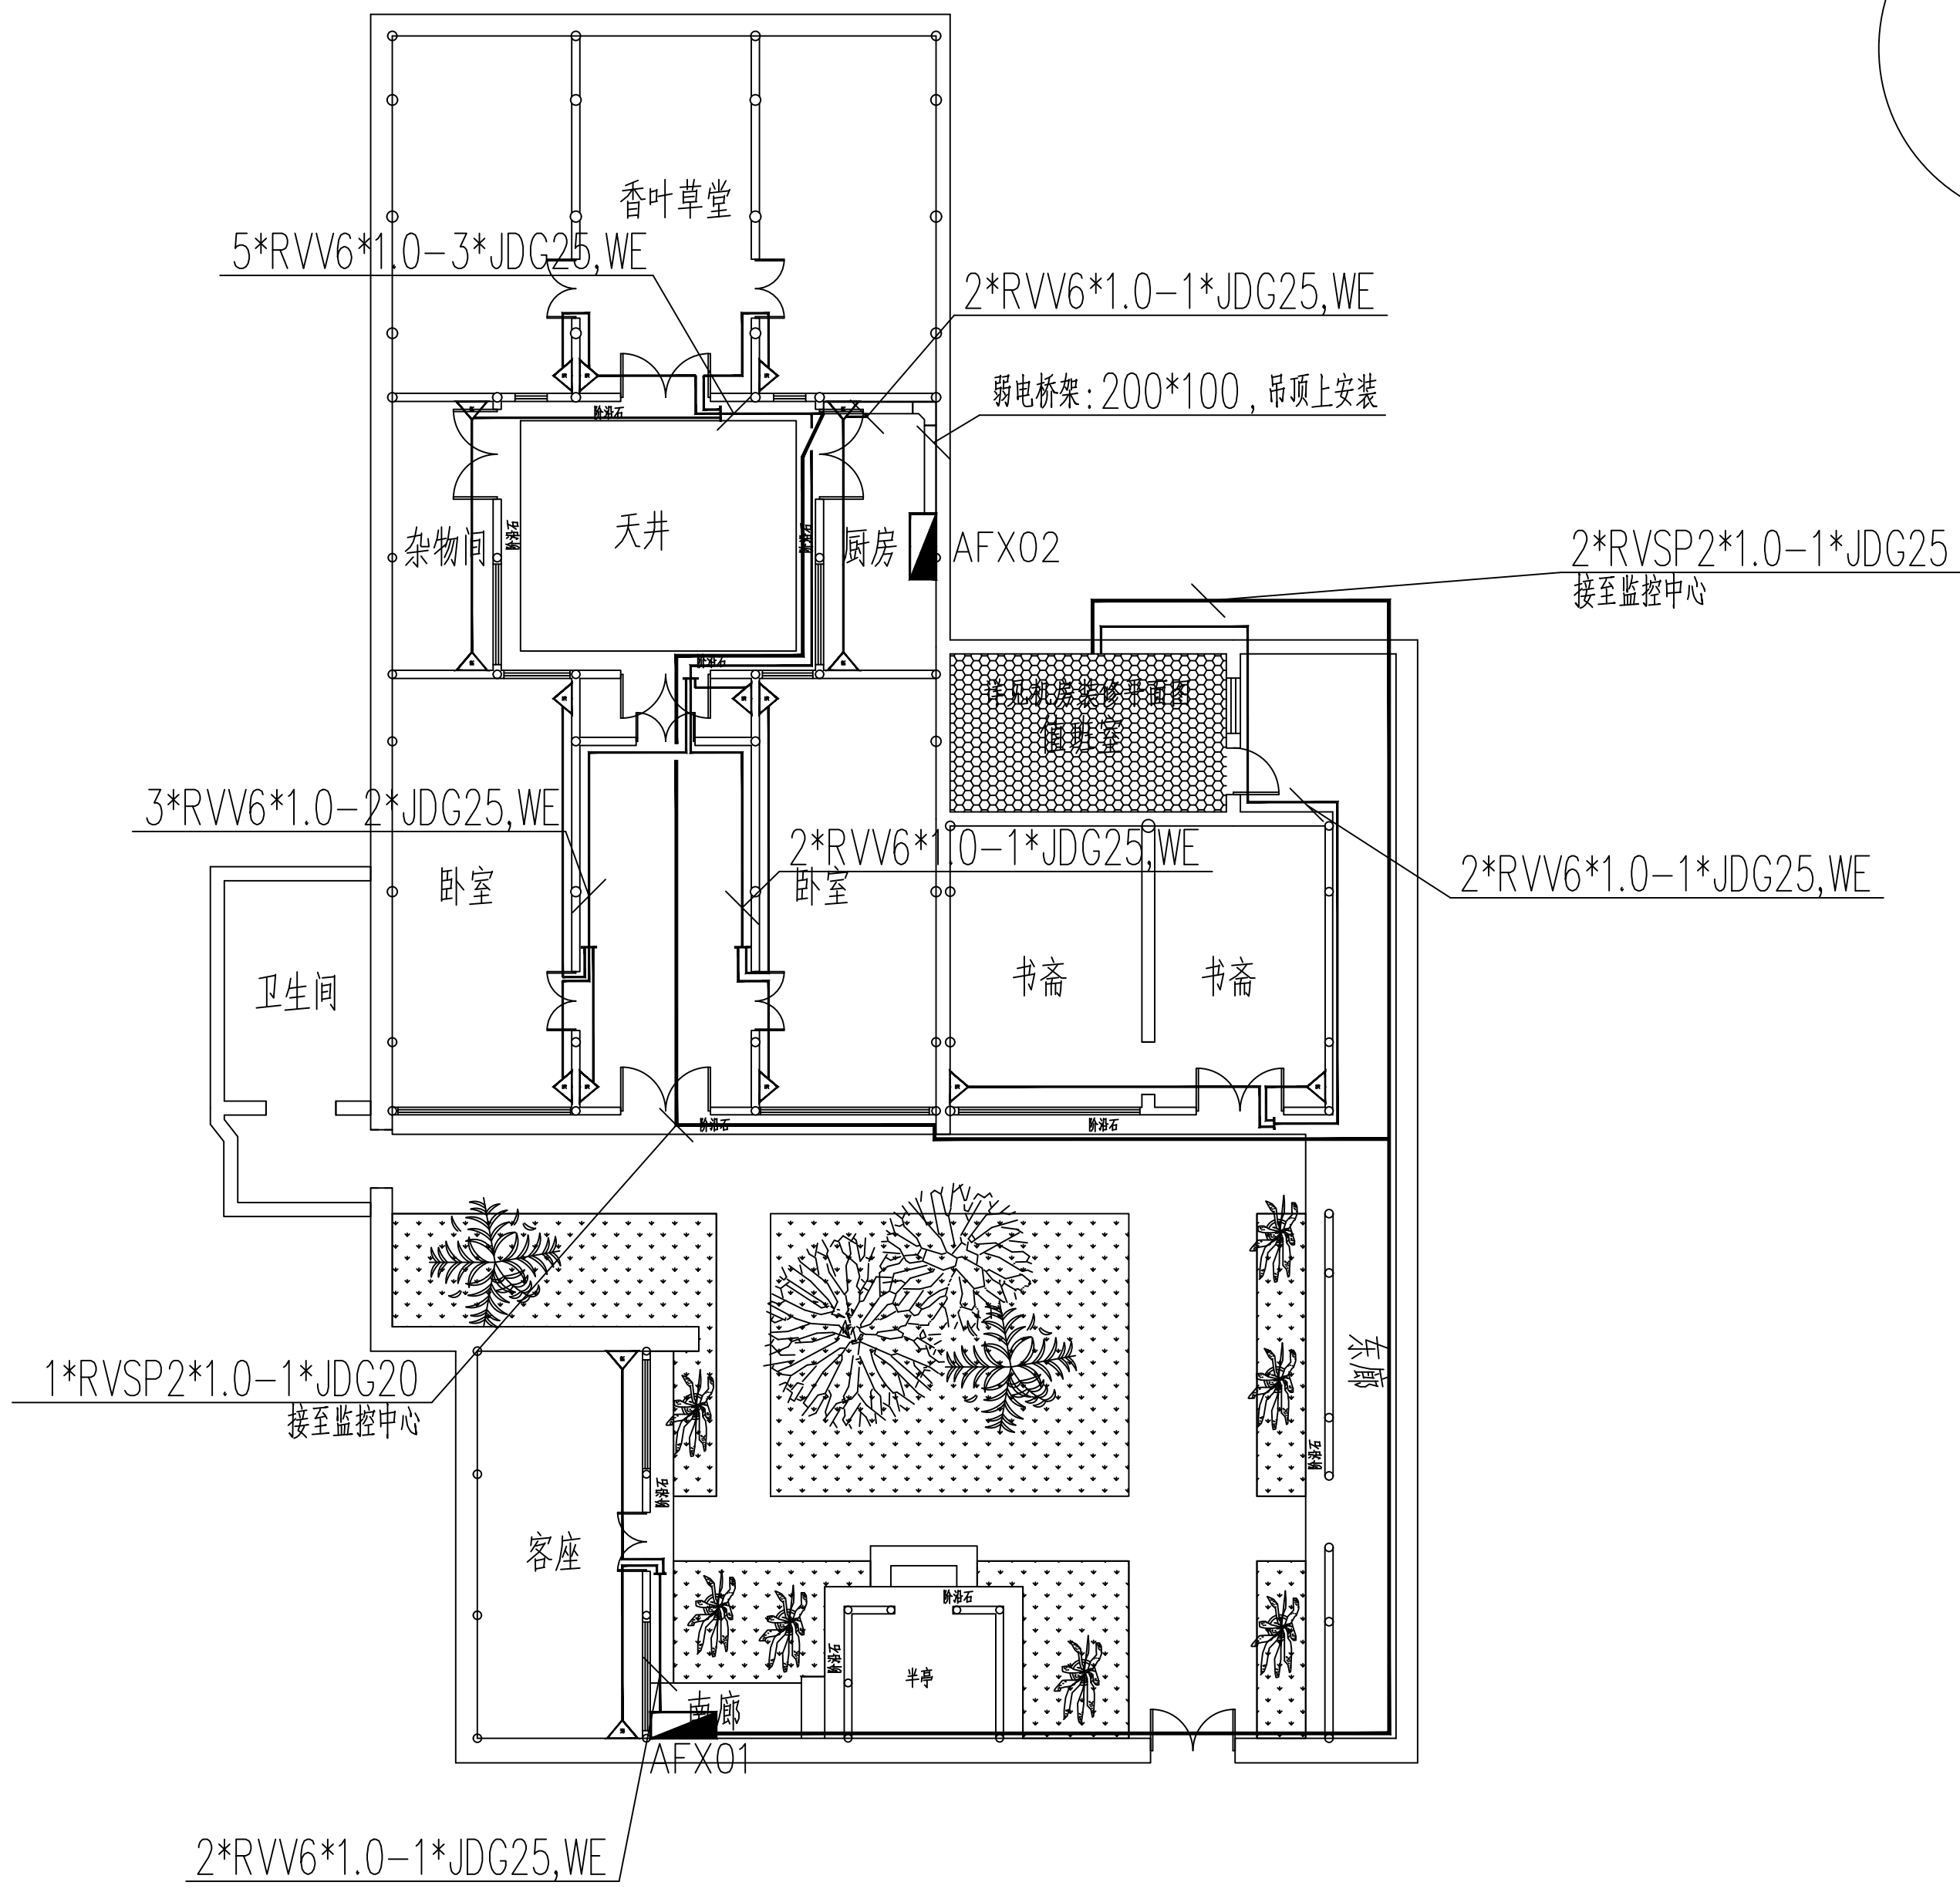
[illegible]

序号	图例	名 称	单位	数量	安装方式	导线标注
1		全彩筒形网络摄像机	台	10	支架安装	1*Cat6 UTP—JDG25,WE
2		全彩半球网络摄像机	台	8	吸顶安装	
3		拾音器	台	7	壁挂安装	1*RVV2*1.0—JDG25,WE
4		安防设备箱	台	2	壁挂安装	500*600*250

罗聘故居视频监控及声音复核平面图 1:100

此图纸必须经公司总部备案存档并经当地施工图审查机构审查合格盖章后方可施工。

会 员	建 筑	给 排 水	暖 通	电
	Architecture	Plumbing	HVAC	Electricity
协 调 人	结 构		动 力	原 电
	Structure		Power	ELV
协 调 人				





北京清大原点建筑设计有限公司

BEIJING QINGDAYUANDIAN ARCHITECTURAL DESIGN CO., LTD

建筑行业（建筑工程）甲级设计
证书编号：A111014965

风景园林工程设计专项甲级
证书编号：A111014965

备注	COMMENTS
----	----------

建设单位 OWNER
扬州八怪纪念馆

工程名称 PROJECT NAME
罗聘故居安防工程

子项名称 SUB-PROJECT		
工程编号 PROJECT No.		
子项编号 SUB-PROJECT No.		
审 定 人: AUTHORIZER	孟悦	魏
项目负责人: PROJECT LEADER	李志	张
审 核 人: AUDITOR	葛云红	王
专业负责人: DISCIPLINE LEADS	常晓燕	常晓燕
校 对 人: CHECKER	侯荣华	张
设 计 人: DESIGNER	常晓燕	常晓燕

图纸名称 DRAWING TITLE
罗聘故居室内入侵报警平面图

设计编号		DESIGN NO.	
专 业	电 气	设计阶段	施工图
DISCIPLINE		DESIGN PHASE	
比 例	1:100	图 幅	-
SCALE			
日 期	2024. 11	图纸编号	DS-11

单位出图专用章 SEAL

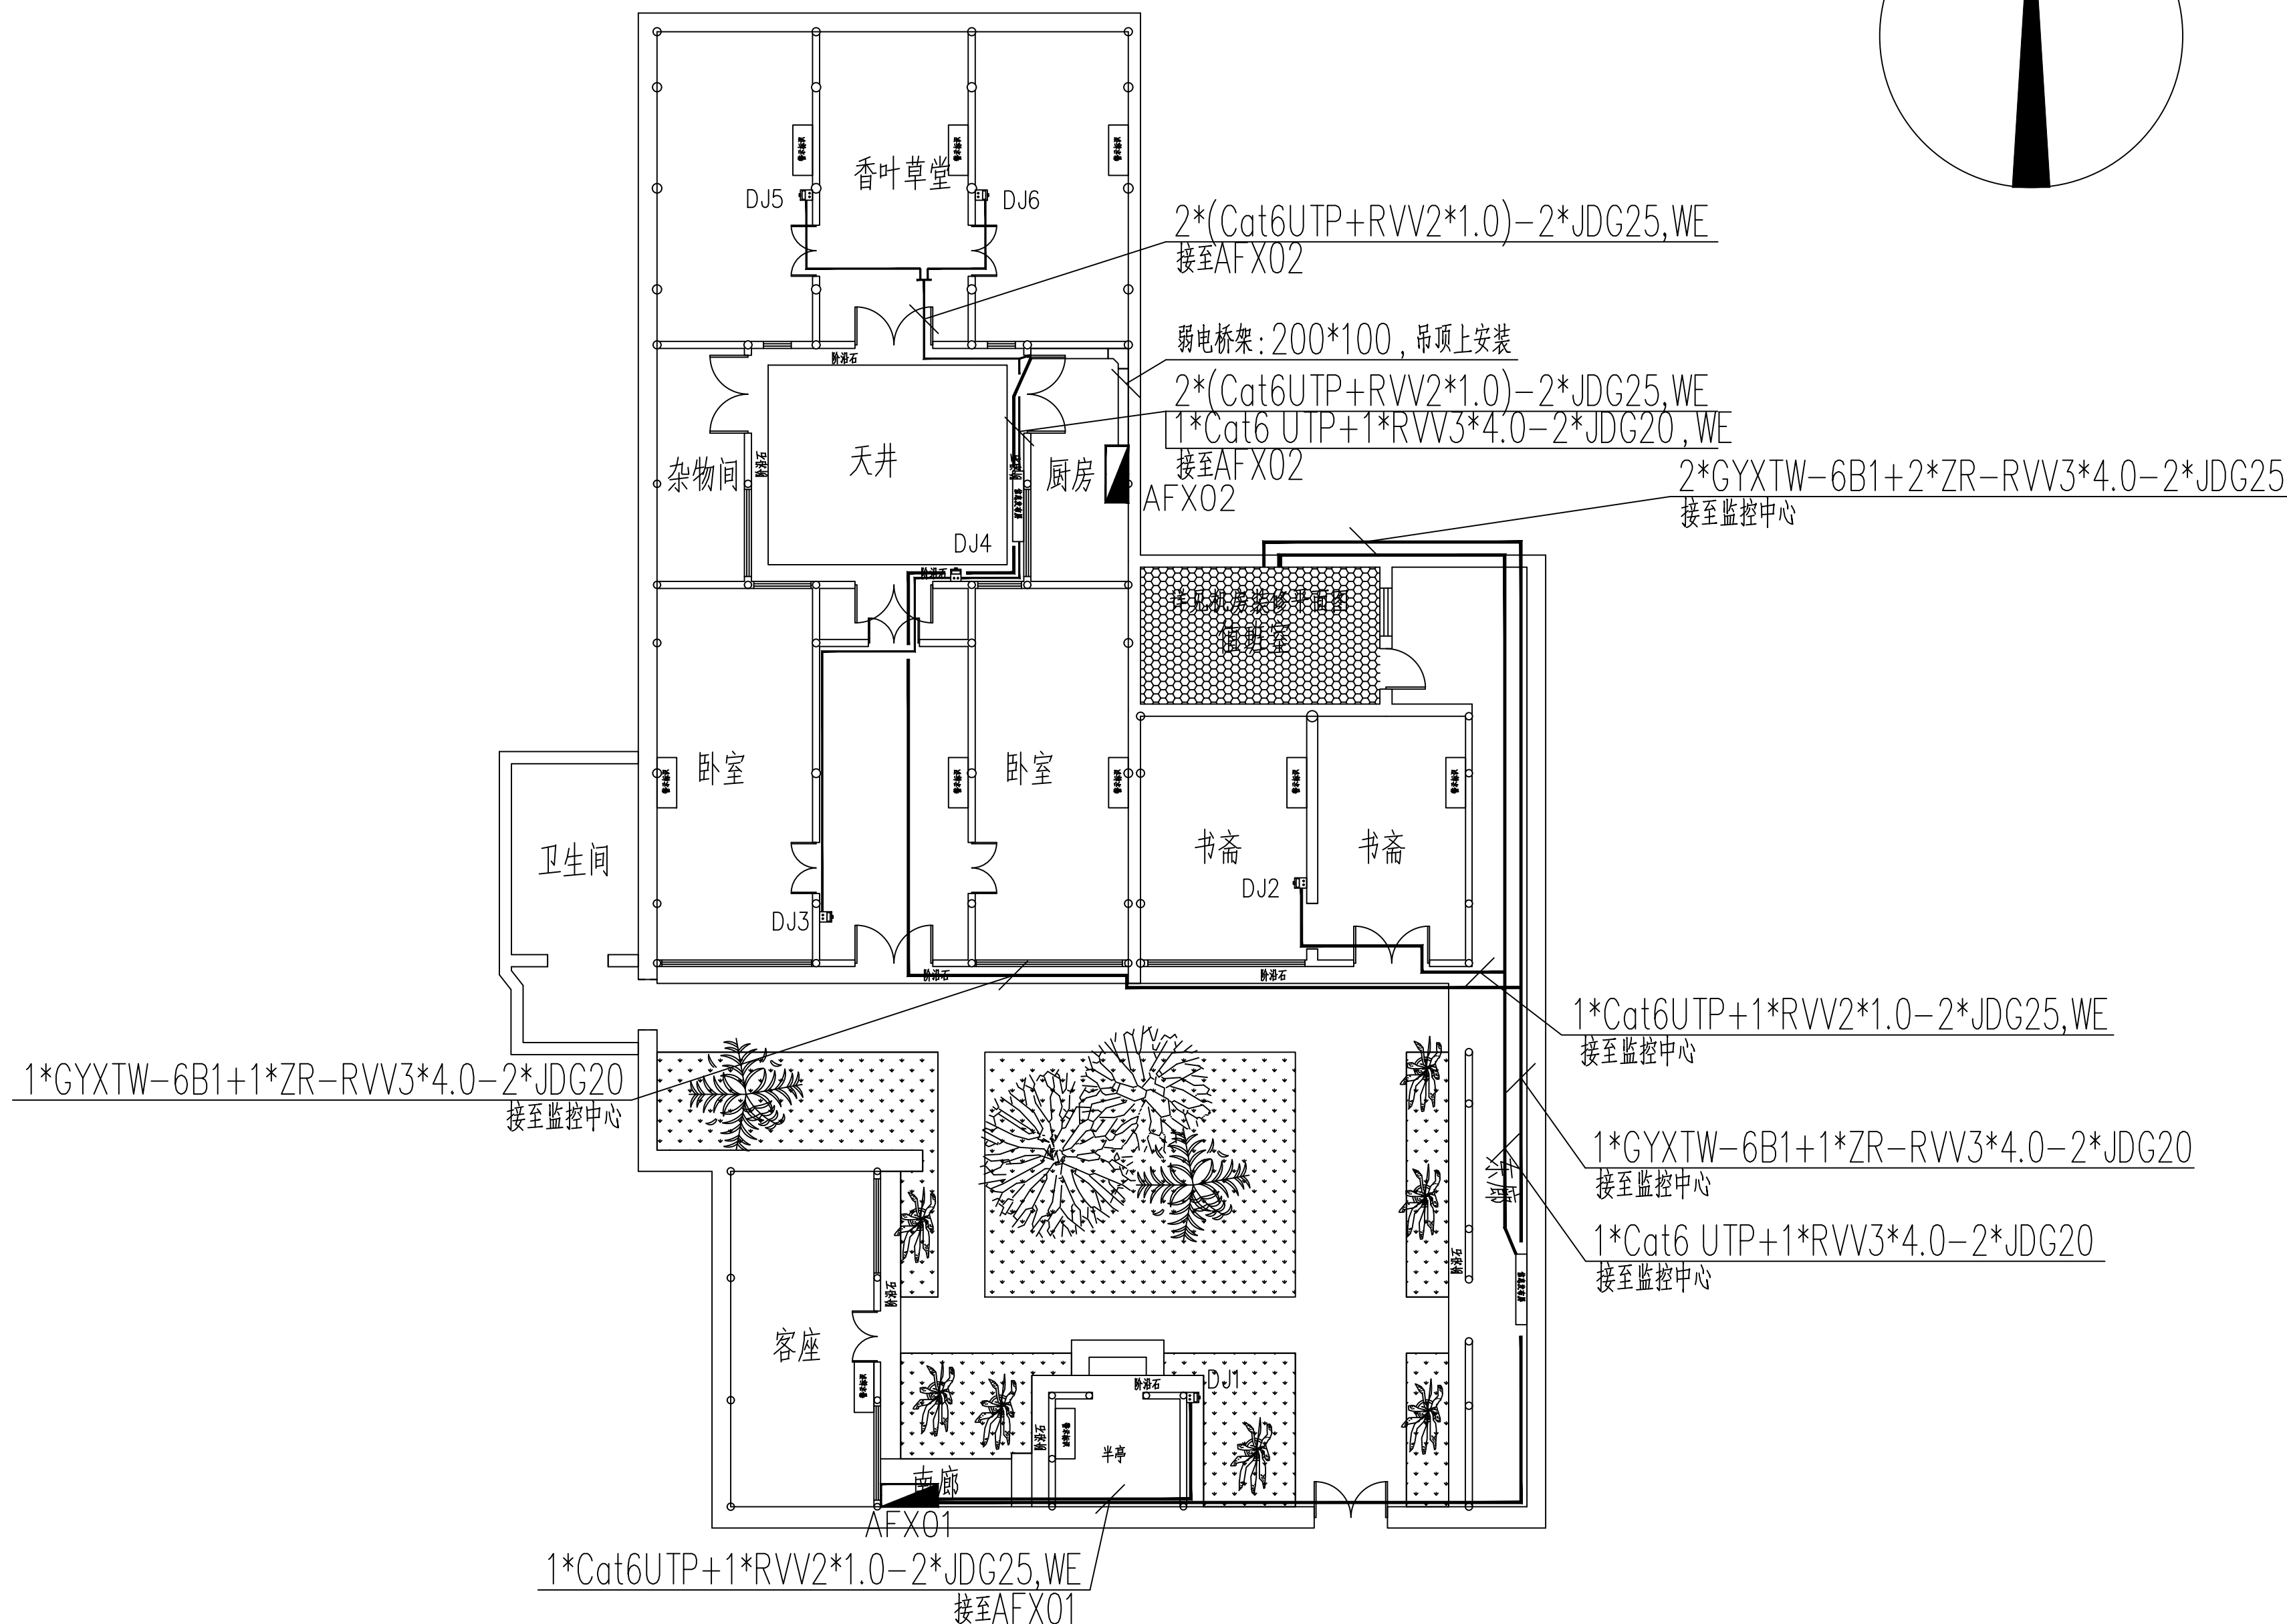
个人执业专用章 SEAL

罗聘故居室内入侵报警平面图 1:100

材料表：

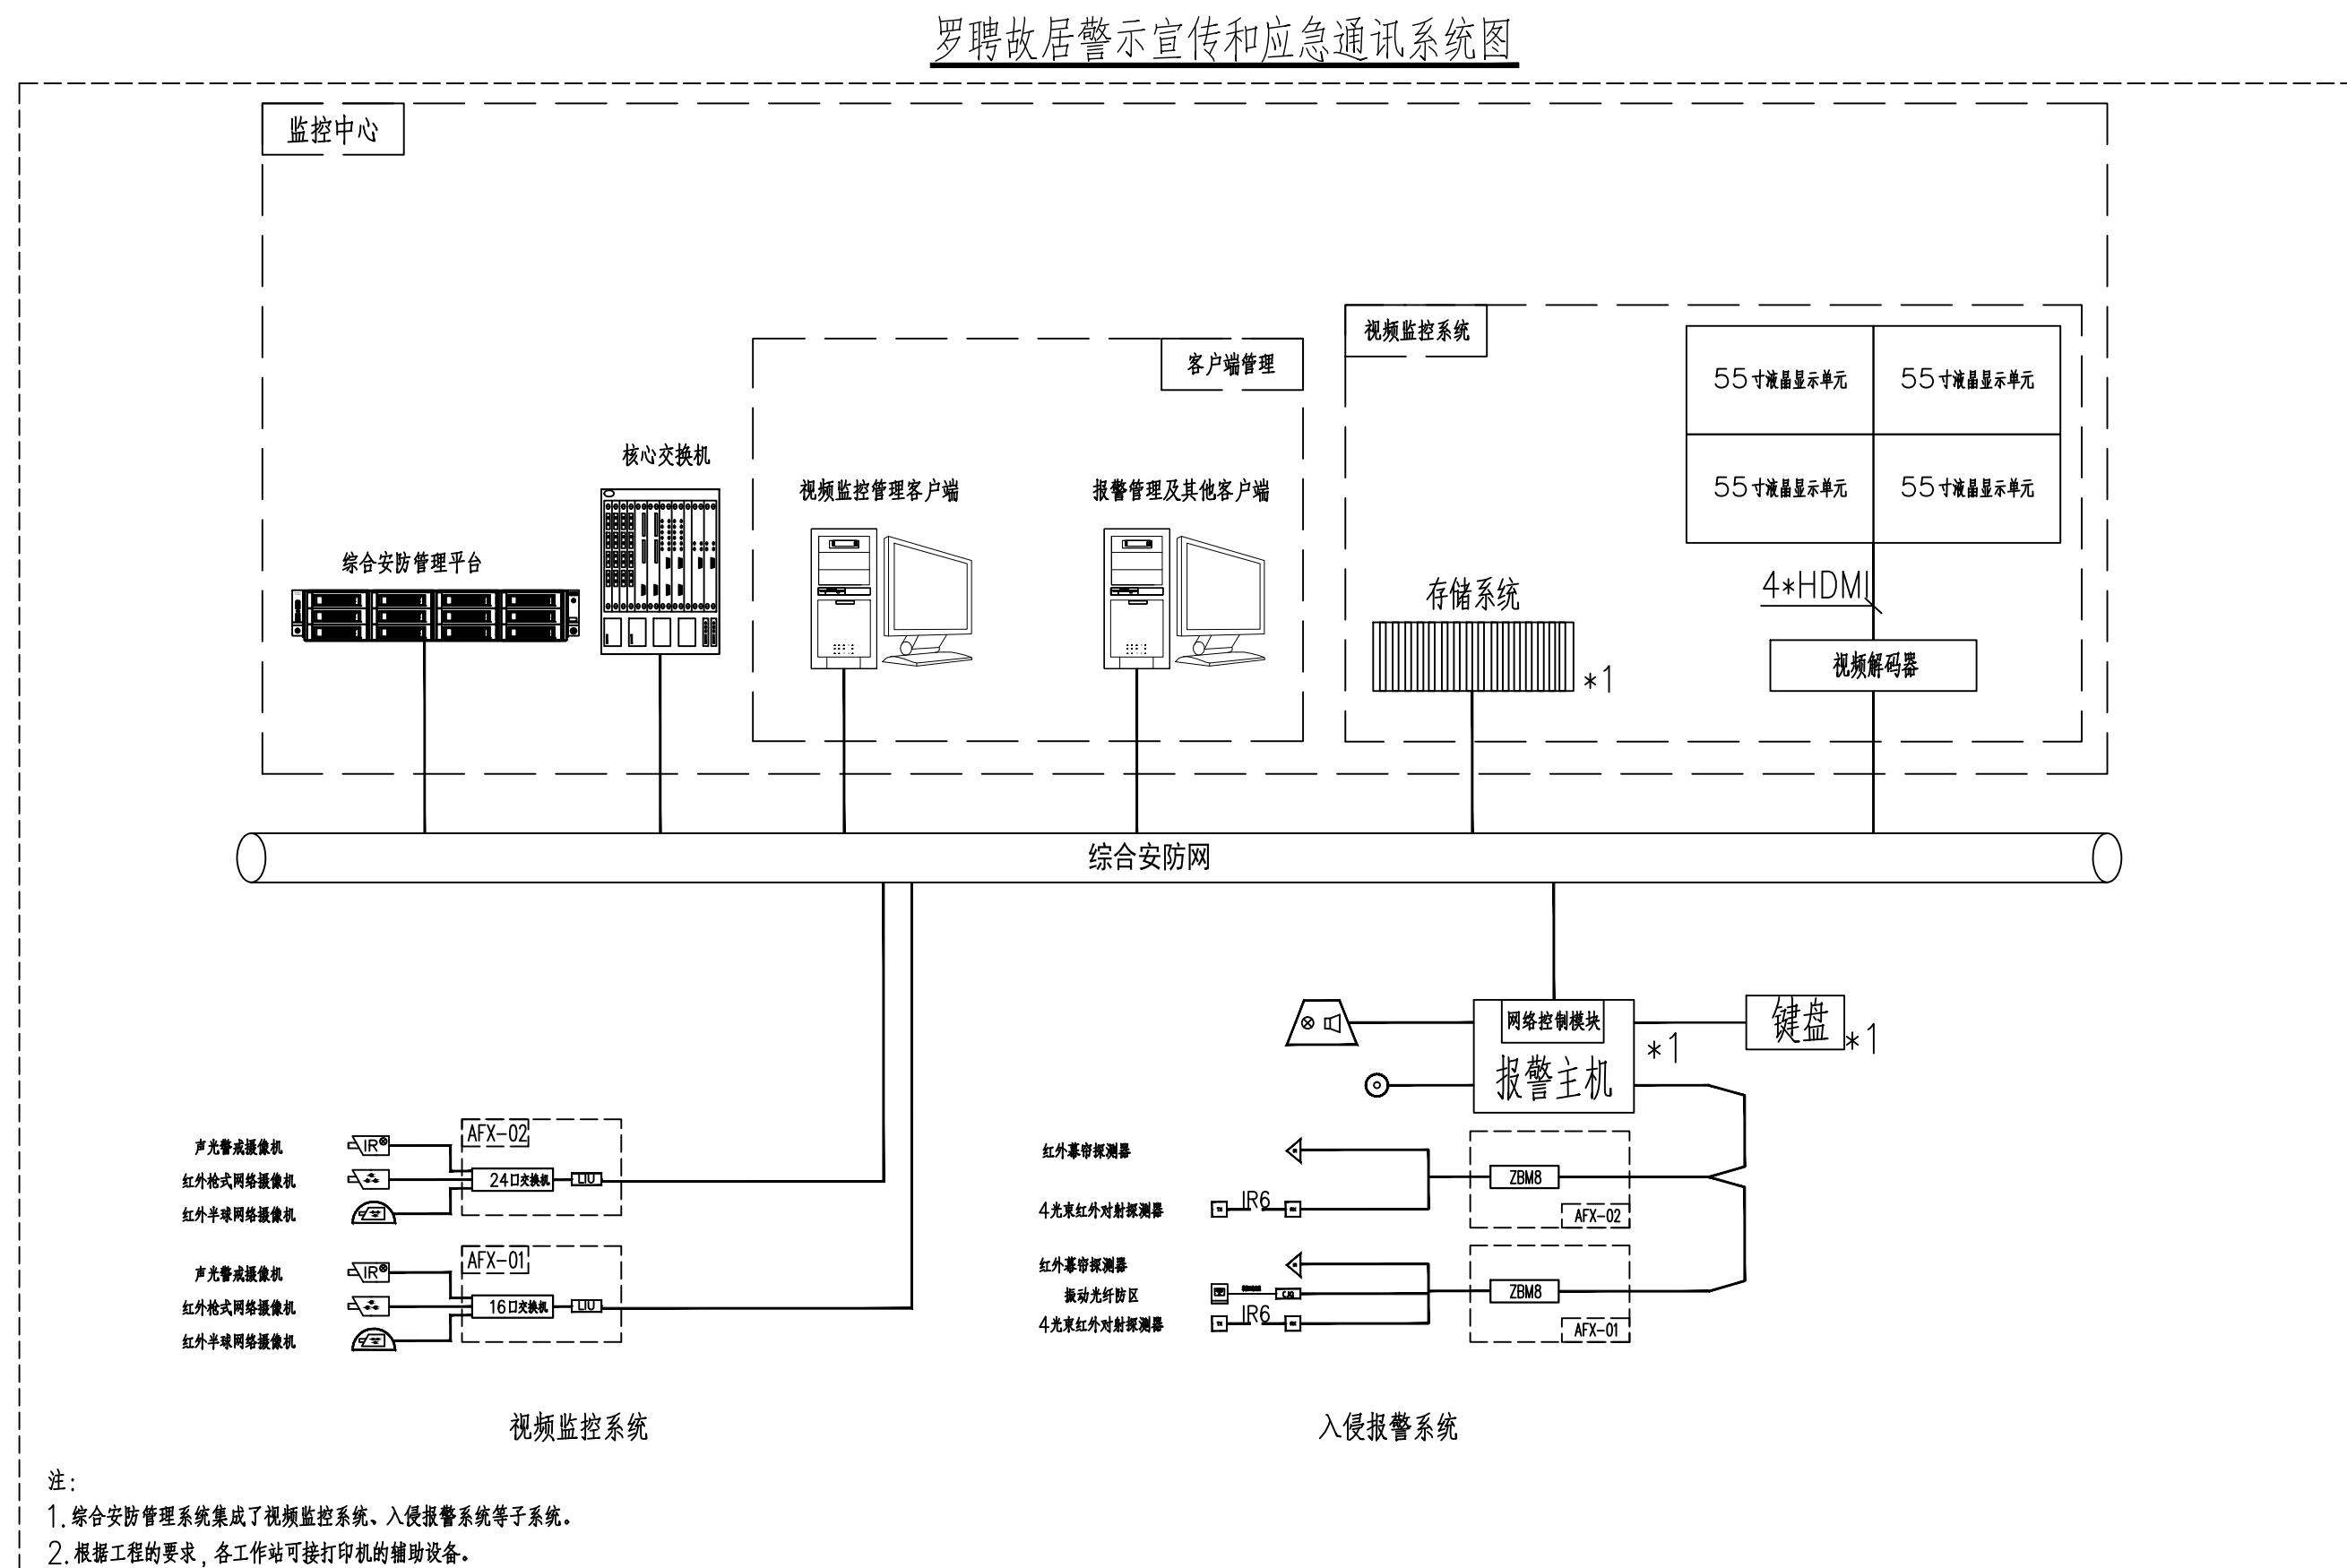
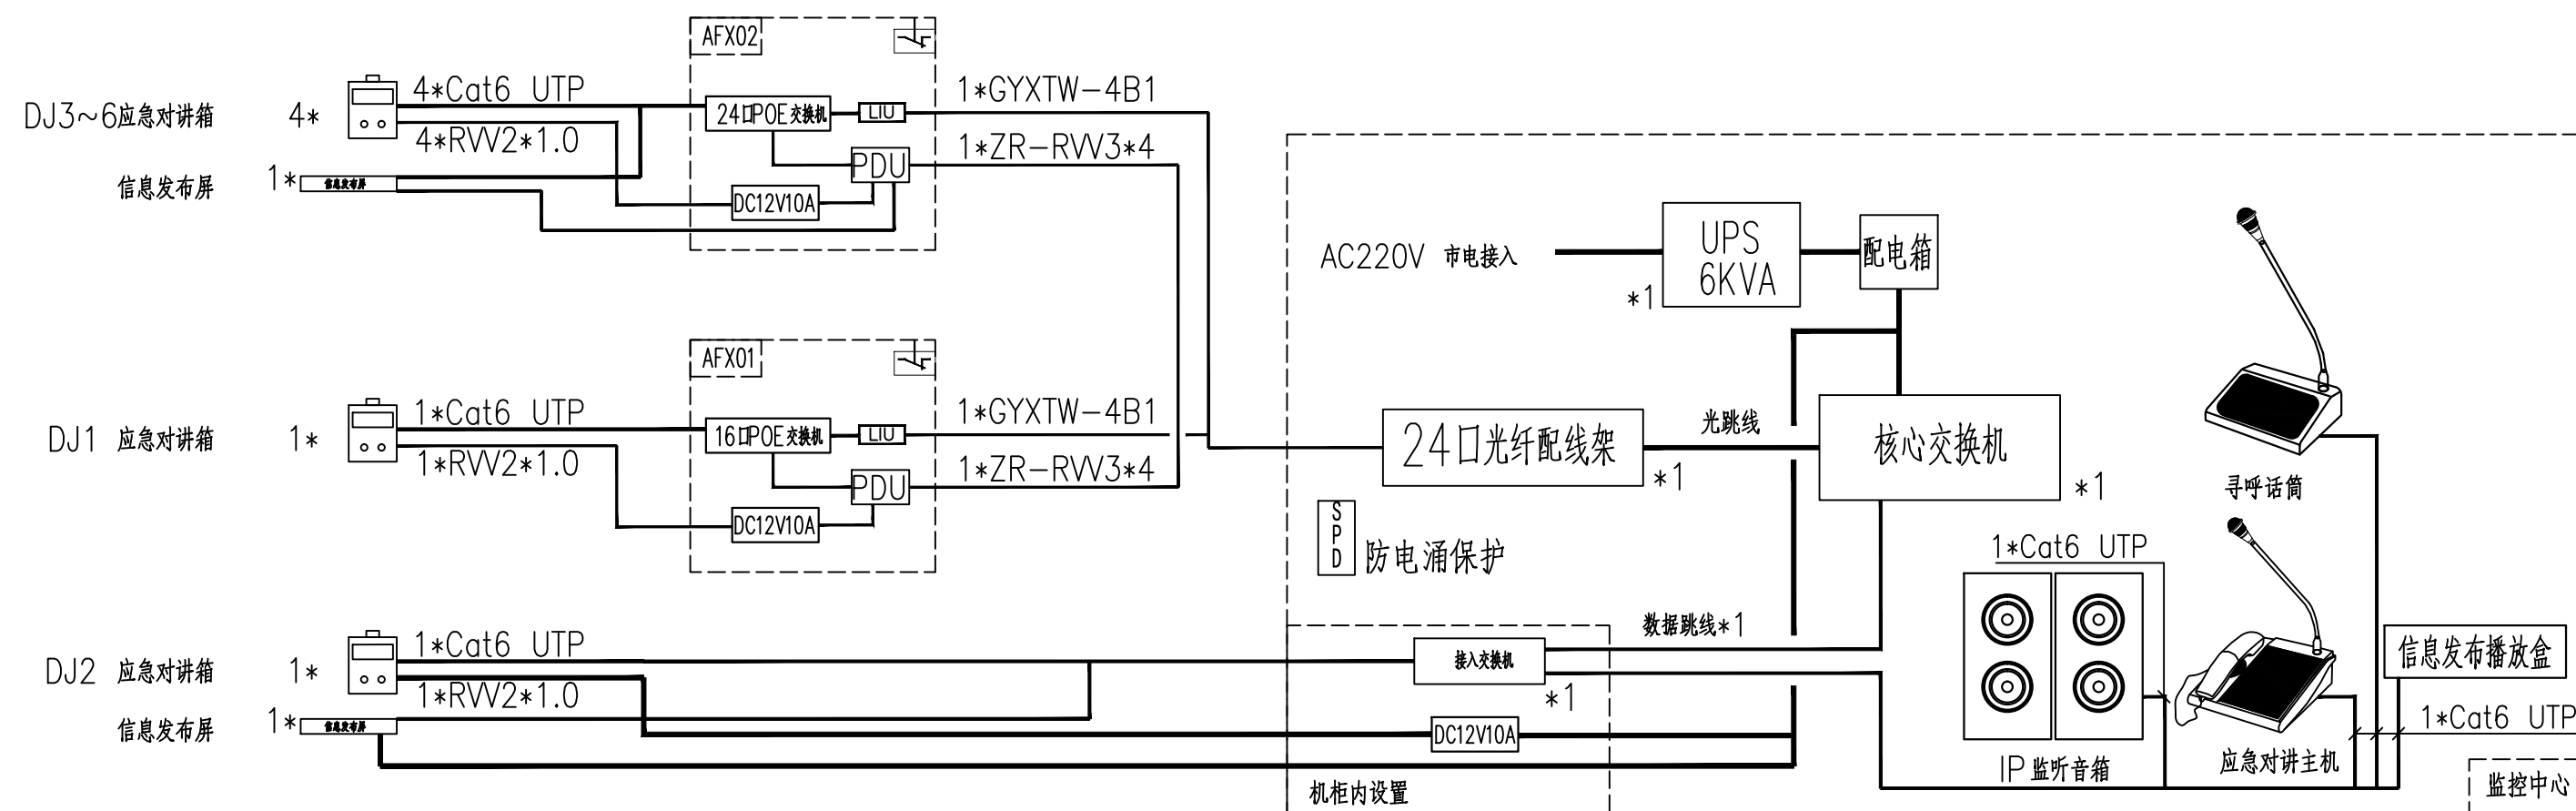
序号	图例	名称	单位	数量	备注
1		被动红外/微波技术探测器	台	17	壁挂安装, 底边距地2.2m

	會	系	專 技 Architectural Engineering	給排水 Plumbing	電 通 HVAC Electricity	照 明 Lighting ELV
COORDINATION		特 約 Structure				

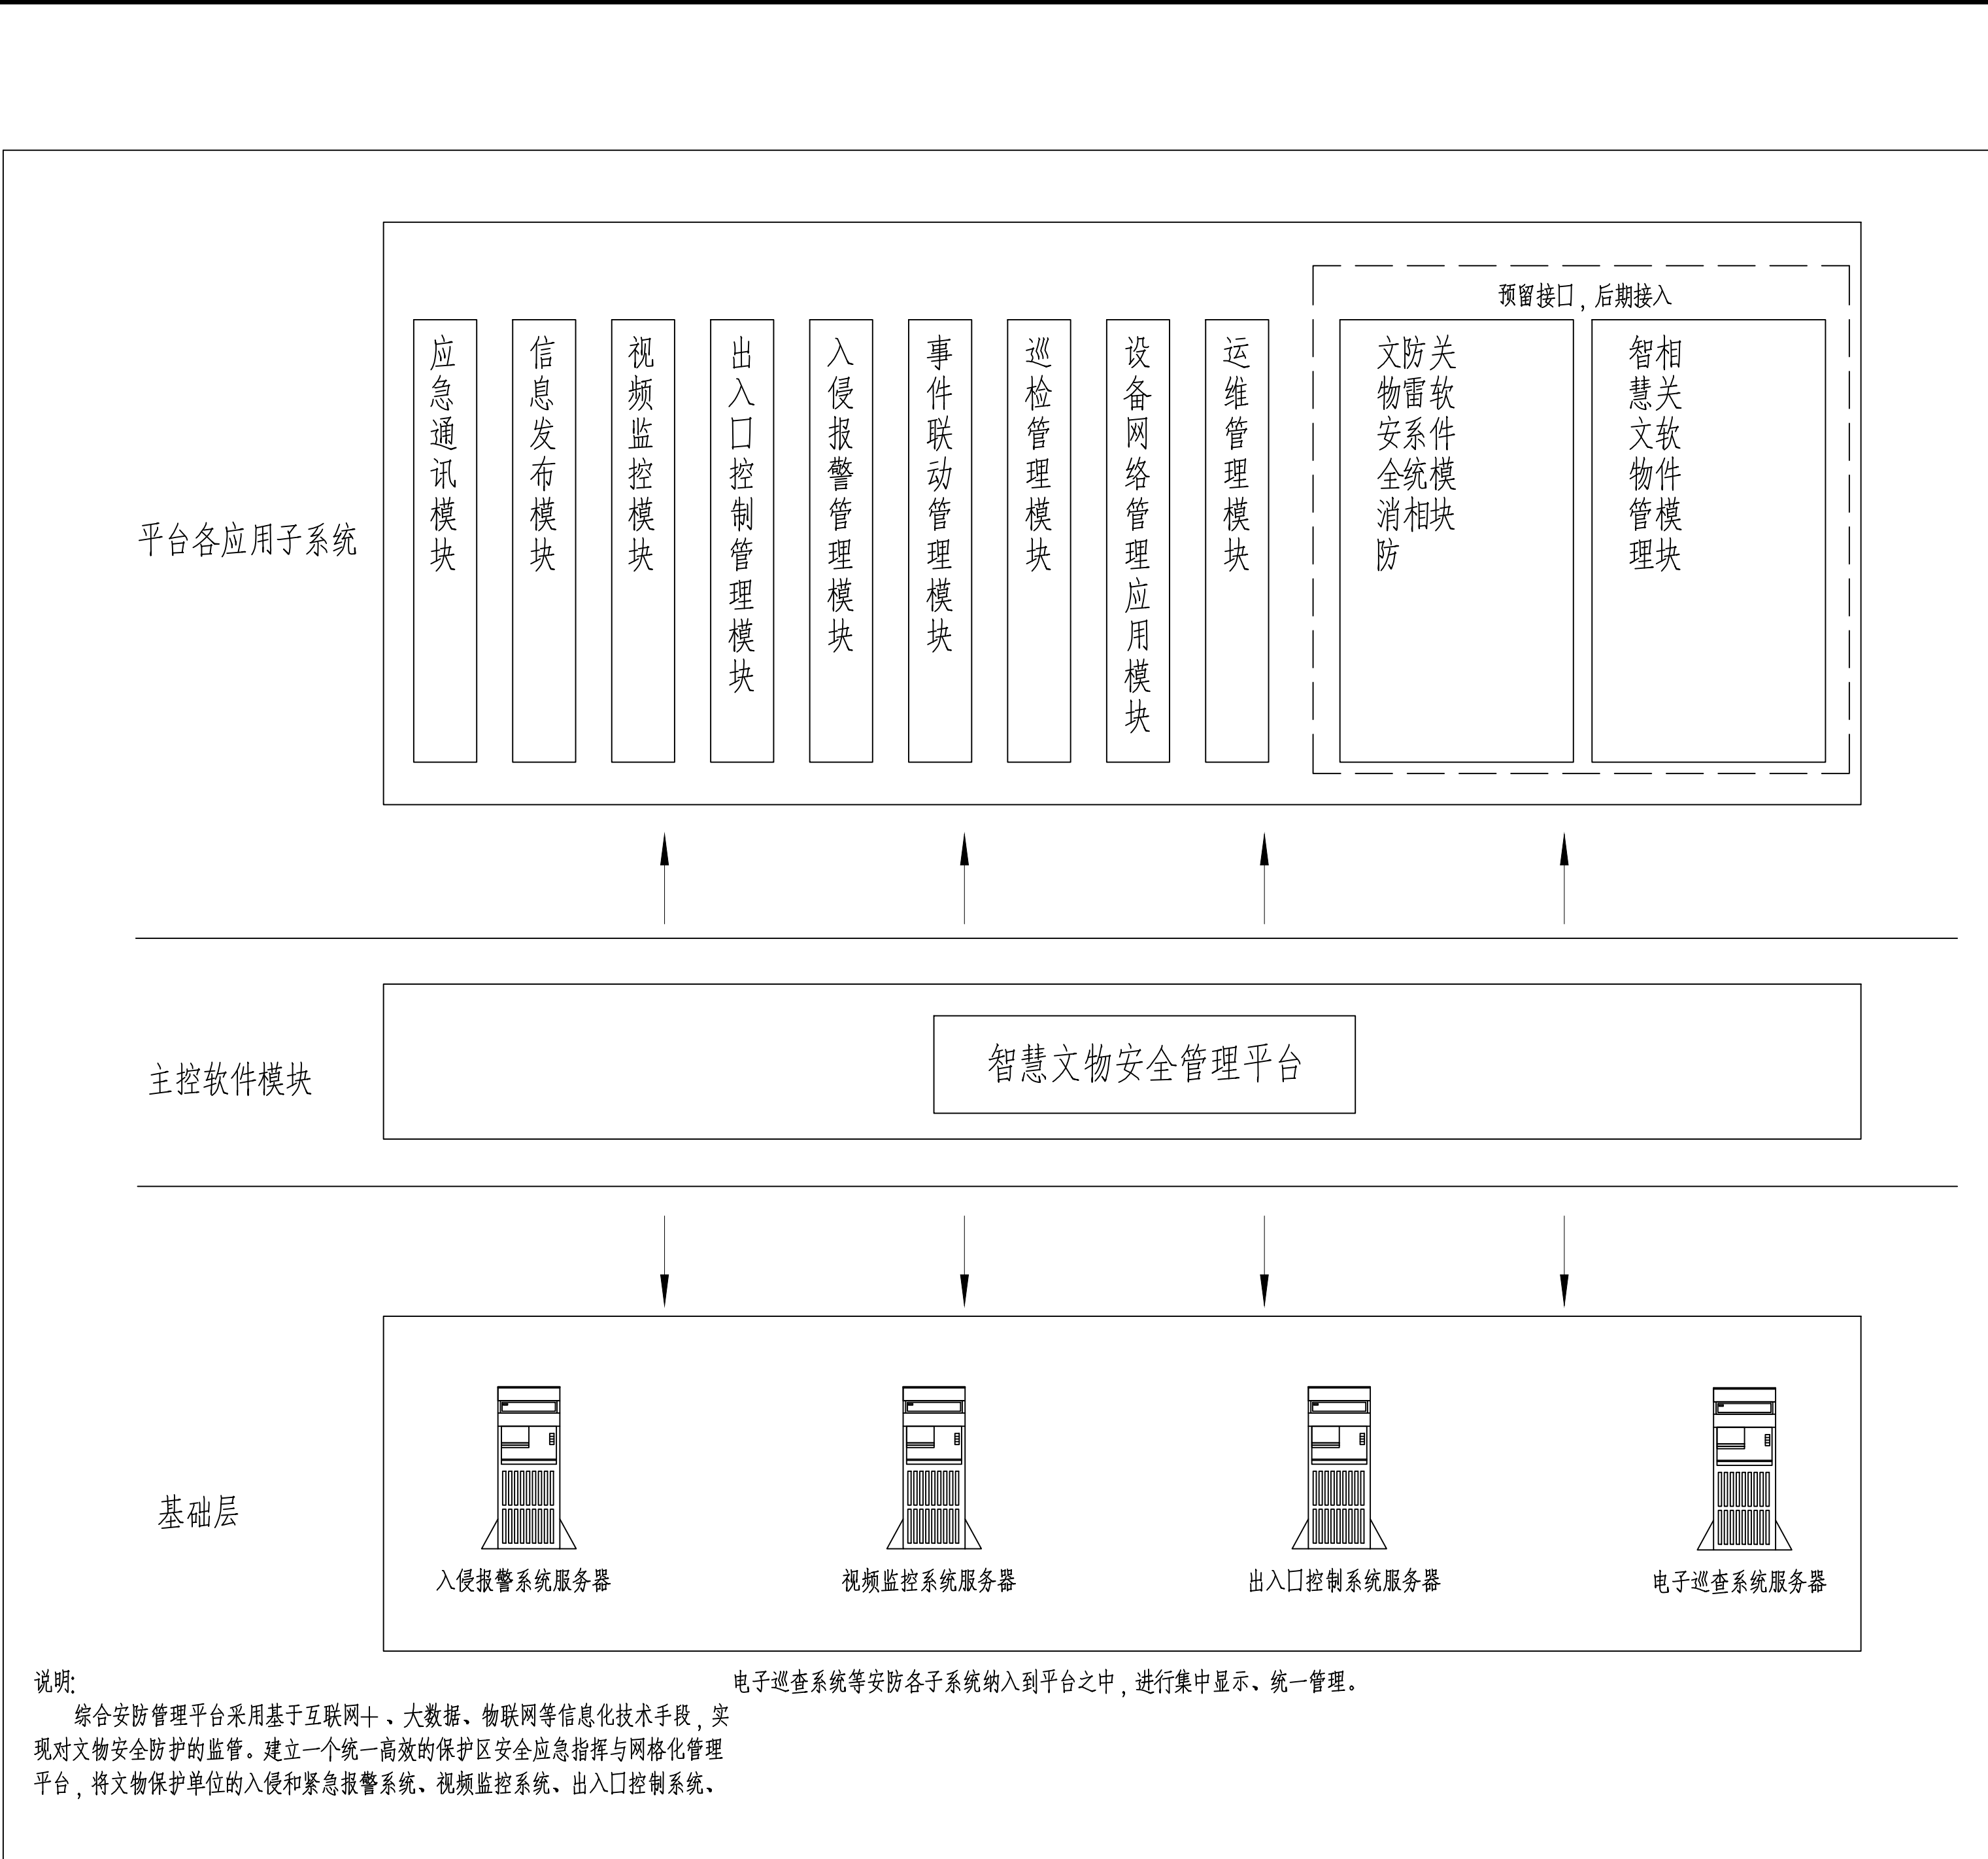


序号	图例	名 称	单位	数量	安装方式	备注
1		应急对讲箱	台	6	壁挂安装	
2		信息发布屏	块	2	落地安装	
3		警示标识	个	10	壁挂安装	

罗聘故居应急对讲和警示宣传平面图 1:100



综合安防系统集成图
注：各系统设备配置详见各子系统图



综合安防平台系统业务架构图



北京清大原点建筑设计有限公司
BEIJING QINGDAYUANDIAN ARCHITECTURAL DESIGN CO., LTD

建筑行业（建筑工程）甲级设计
证书编号：A111014965

风景园林工程设计专项乙级
证书编号：A211014962

城乡规划编制资质乙级
证书编号：[京]城规编（142112）号

备注 COMMENTS

建设单位 OWNER

扬州八怪纪念馆

工程名称 PROJECT NAME

罗聘故居安防工程

子项名称 SUB-PROJECT		
工程编号 PROJECT No.		
子项编号 SUB-PROJECT No.		
审 定 人: AUTHORIZER	吴亚佩	吴亚佩
项目负责人: PROJECT LEADER	李志	李志
审 核 人: AUDITOR	韦昌儒	韦昌儒
专业负责人: DISCIPLINE LEADS	陆江文	陆江文
校 对 人: CHECKER	常晓燕	常晓燕
设 计 人: DESIGNER	陆江文	陆江文

图纸名称 DRAWING TITLE

综合安防平台系统业务架构图

设计编号 DESIGN NO.		
专 业 DISCIPLINE	电气	设计阶段 DESIGN PHASE
比 例 SCALE	1: 100	施工图
日 期	2023. 3	修改版次 CORRECTING No.
		-
		图纸编号
		DS-20

单位出图专用章 SEAL

个人执业专用章 SEAL