


主要工程数量表

| 名 称           | 材 料 | 规 格     | 数 量    | 单 位 | 备 注                    |
|---------------|-----|---------|--------|-----|------------------------|
| 新建排水沟         |     | 500x600 | 2016.5 | 米   |                        |
| 排水沟修复         |     |         | 785.5  | 米   | 本次修复为铺设底版及两侧排水沟内清除杂物修复 |
| 现状沟渠清淤        |     |         | 362    | 米   |                        |
| 排水沟清淤、修复      |     |         | 3947.5 | 米   |                        |
| 排水沟清淤、加盖板     |     |         | 300.5  | 米   |                        |
| 排水沟修复、加盖板     |     |         | 1020.5 | 米   |                        |
| 排水沟清淤、修复、加盖板  |     |         | 146    | 米   |                        |
| 新建双壁波纹管       |     |         | 340    | 米   |                        |
| 东西向主排水沟新建     |     | 600x800 | 1339   | 米   |                        |
| 东西向主排水沟修复、加盖板 |     |         | 186    | 米   |                        |

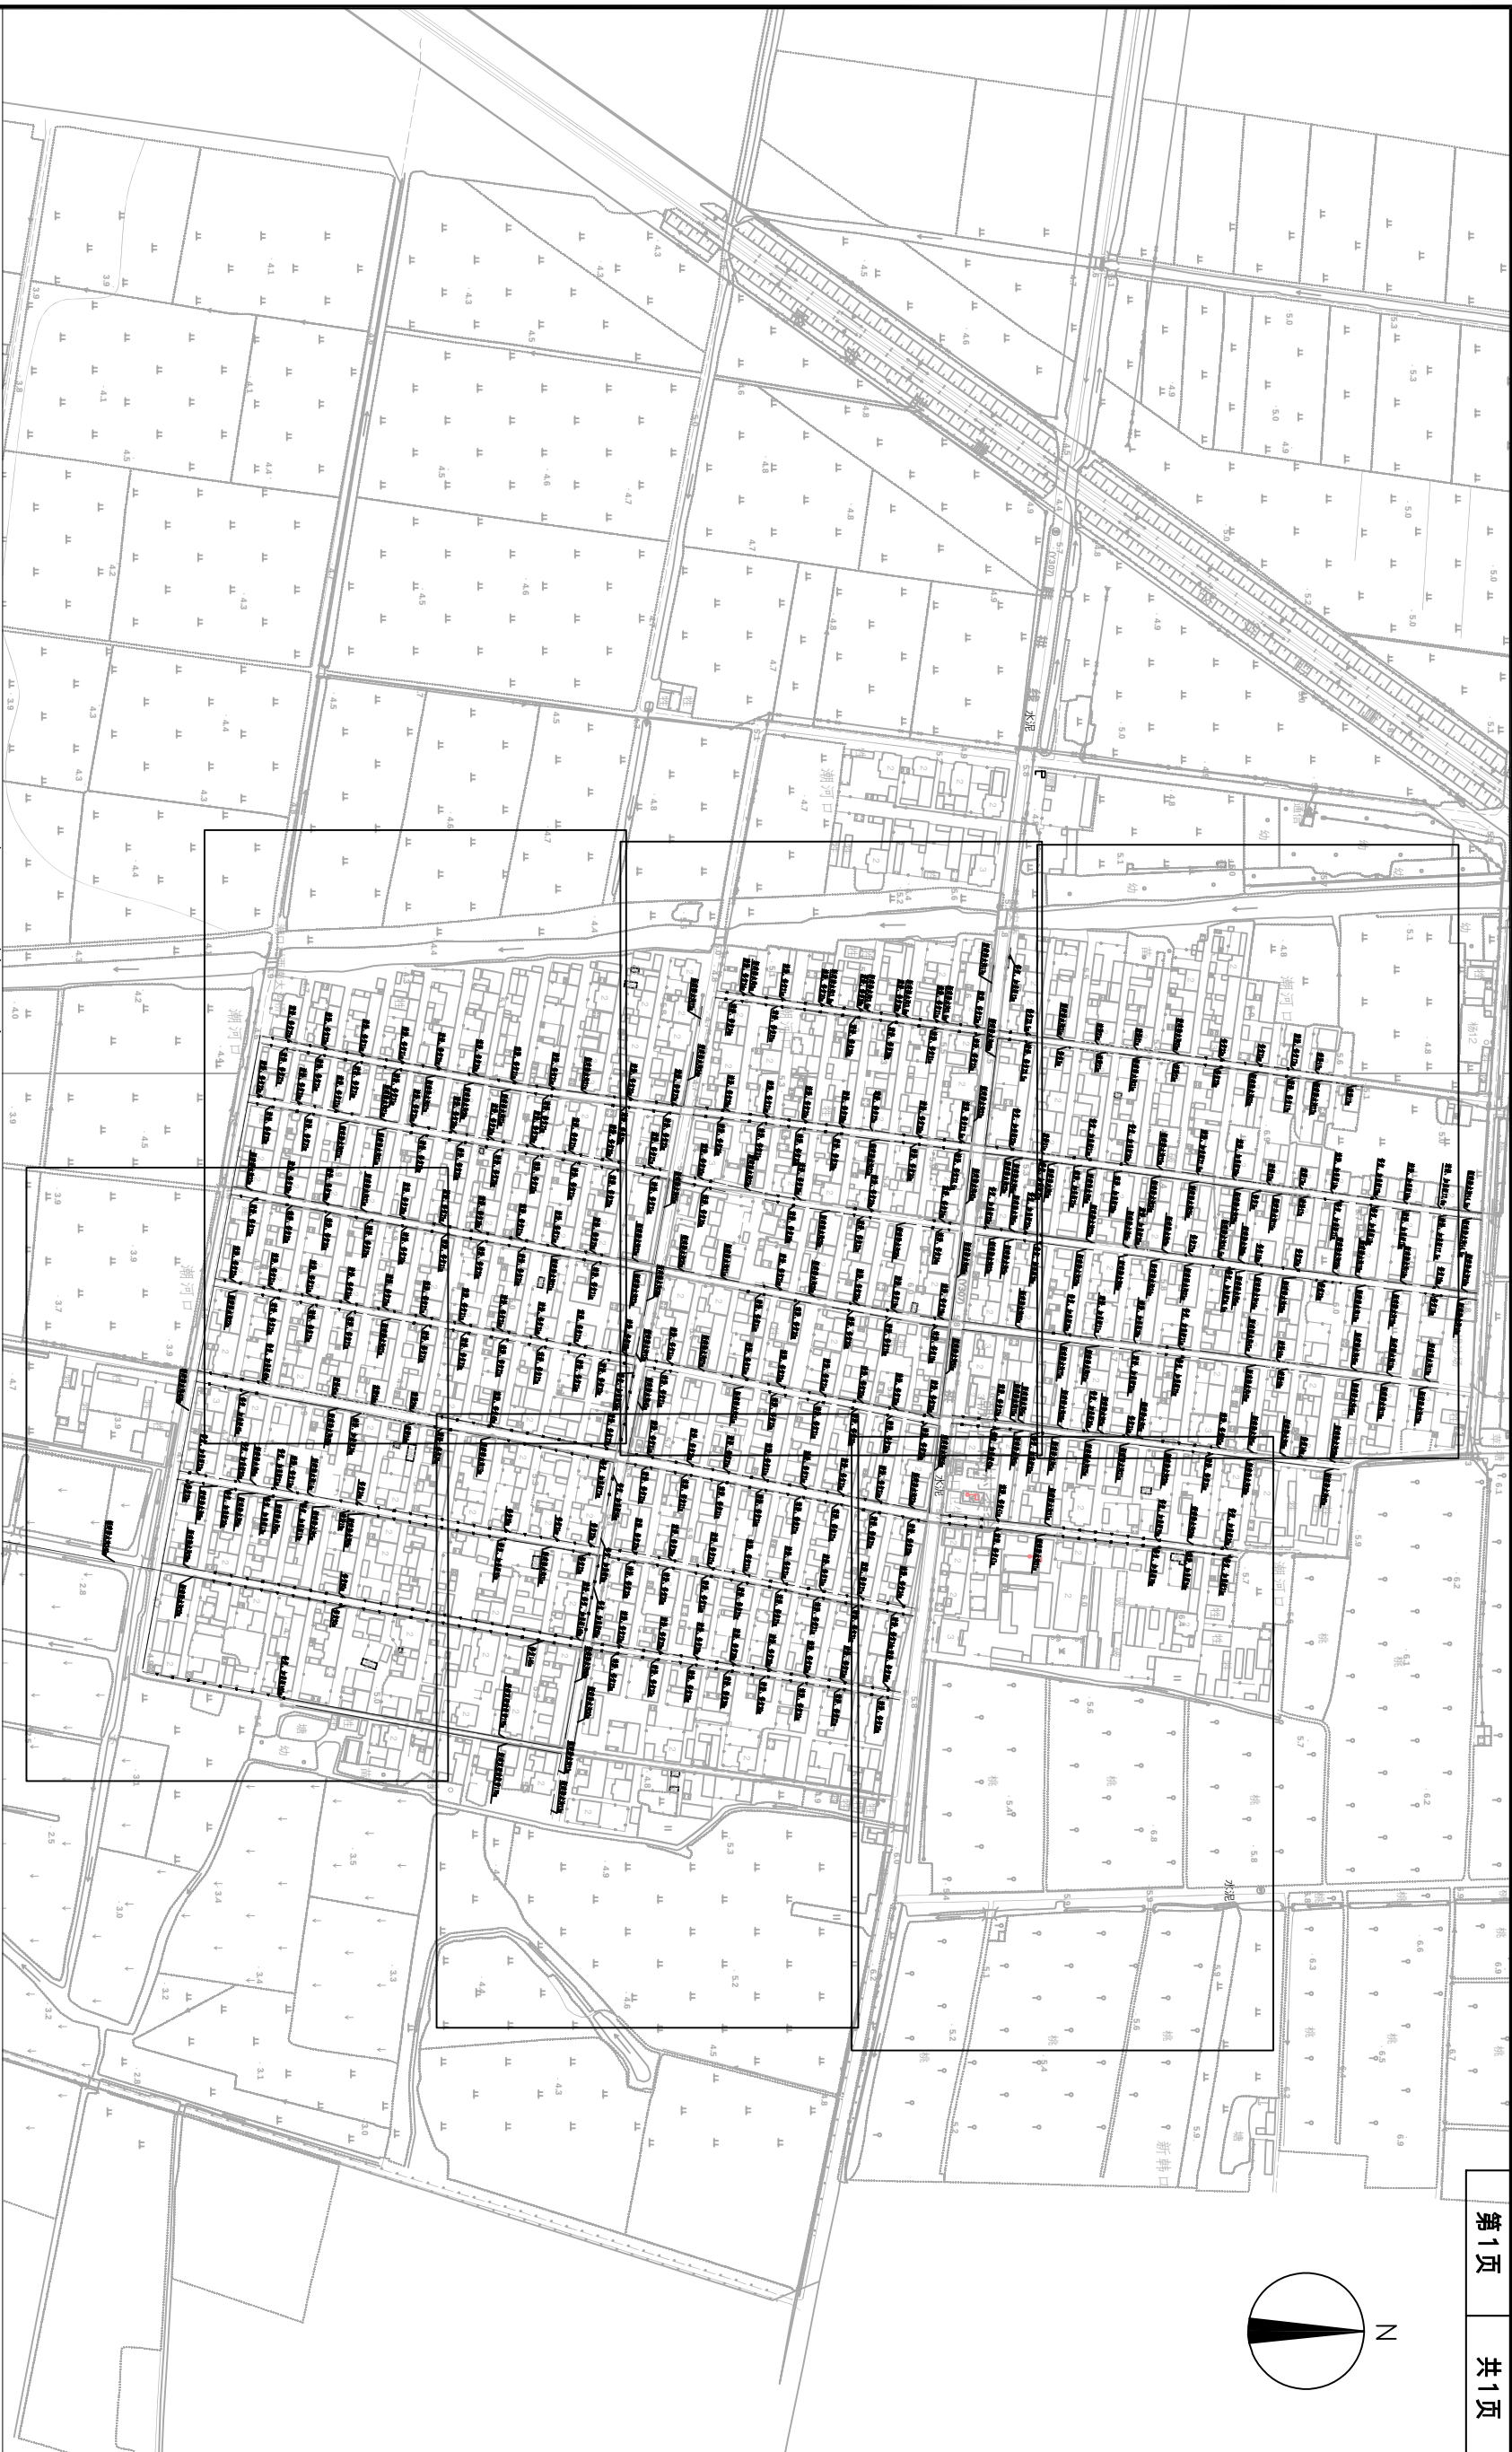

附注:

- 1、本坐标采用：国家2000大地坐标系，1985国家高程基准。
- 2、其他未尽事宜按《给排水管道工程施工及验收规范》（GB50268-2008）执行。

潮河口管网总平面图1:2000

图例:


----- 现状已有排水沟  
—— 本次新建盖板渠

—— 排水走向  
⊕ 节点自然标高  
⊖ 管道内底标高

400x600-40-0.1 宽度x深度(毫米)-长度(米)-坡度(%)

|                                                                                                                               |      |                      |      |     |    |    |    |       |    |     |    |         |
|-------------------------------------------------------------------------------------------------------------------------------|------|----------------------|------|-----|----|----|----|-------|----|-----|----|---------|
|  中大设计集团有限公司<br>ZhongDa Design Group Co.,Ltd. | 项目名称 | 2025年麓榆区农村生活污水治理管网工程 | 专业负责 | 熊海明 | 校核 | 张哲 | 阶段 | 施工图   | 版次 | 第1版 | 图号 | PS-02   |
|                                                                                                                               | 图名   | 潮河口管网平面图             | 审核   | 马小峰 | 设计 | 程涛 | 专业 | 给排水工程 | 比例 |     | 日期 | 2025.05 |



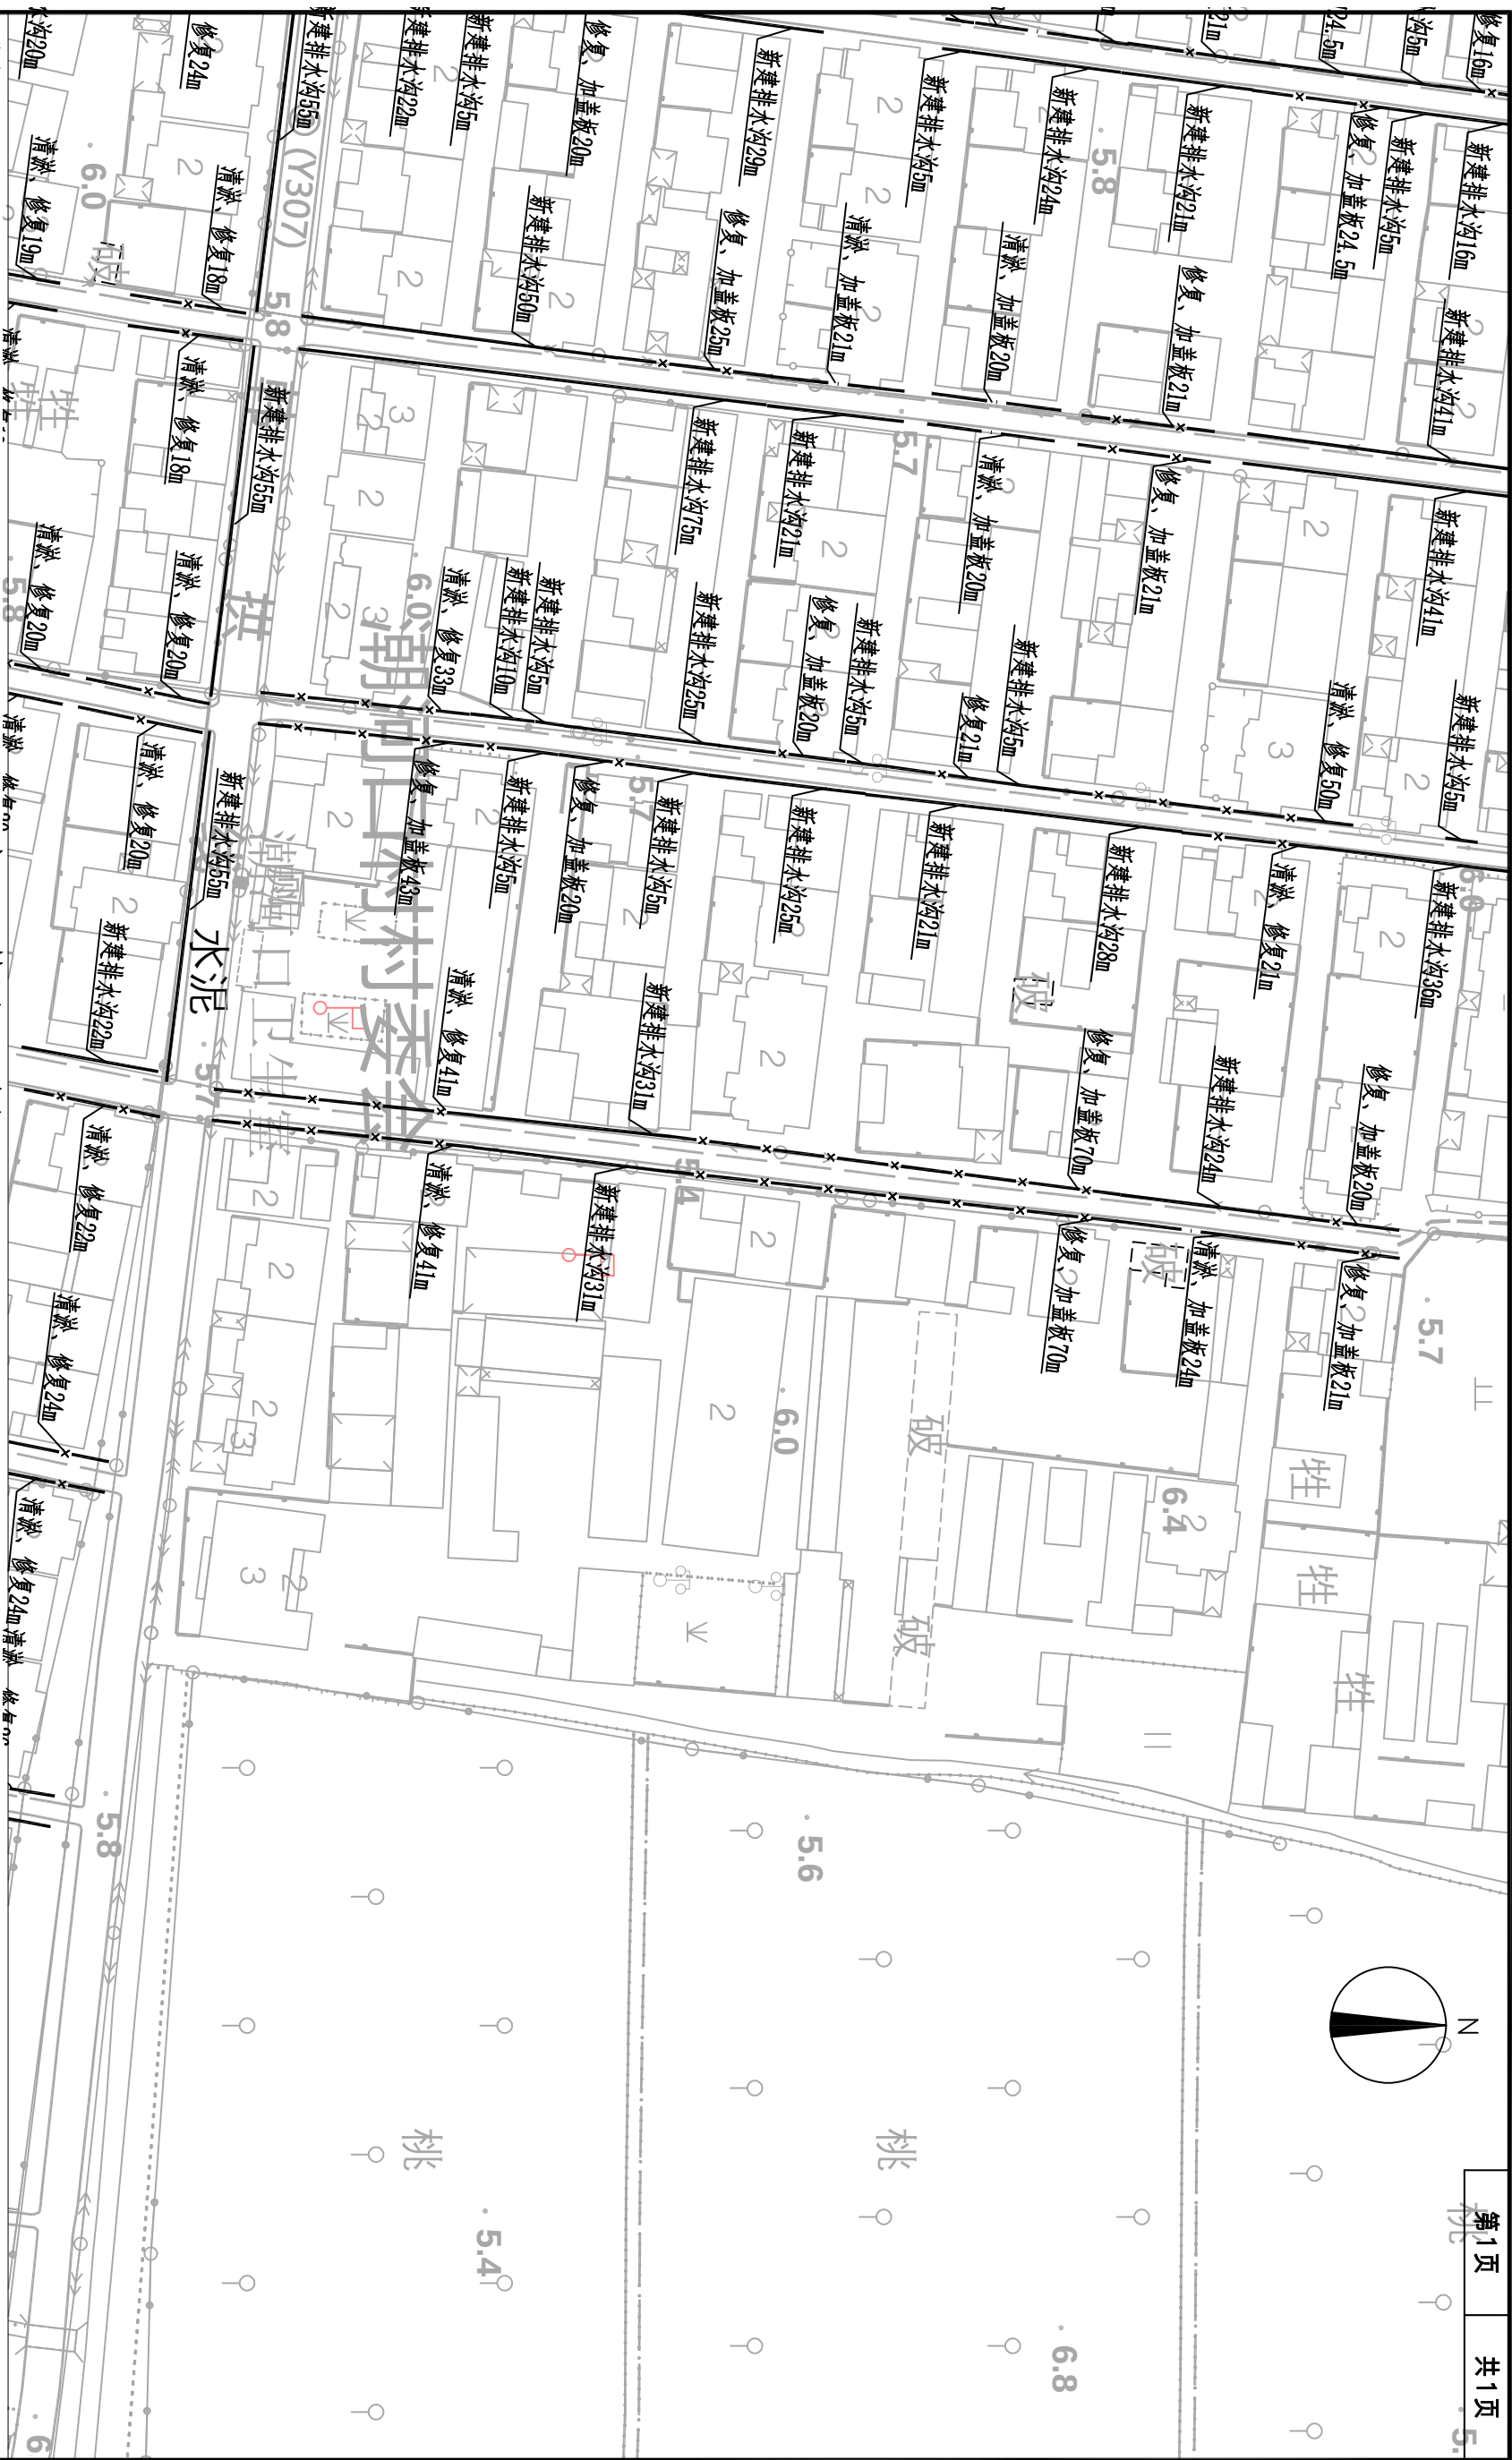

潮河口管网平面图1:1000


附注：  
1、本坐标采用：国家2000大地坐标系，1985国家高程基准。  
2、其他未尽事宜按《给水排水管道工程施工及验收规范》（GB50268-2008）执行。

图例：


本次设计排水沟

400x600-40-0.1 宽度x深度(毫米)-长度(米)-坡度(%)  
——> 排水走向  
● 节点自然标高  
○ 管道内底标高

|                                                                                                                                |      |                      |      |     |    |    |    |       |    |     |    |         |
|--------------------------------------------------------------------------------------------------------------------------------|------|----------------------|------|-----|----|----|----|-------|----|-----|----|---------|
|  中大设计集团有限公司<br>ZhongDa Design Group Co., Ltd. | 项目名称 | 2025年麓榆区农村生活污水治理管网工程 | 专业负责 | 熊海明 | 校核 | 张晋 | 阶段 | 施工图   | 版次 | 第1版 | 图号 | PS-03   |
|                                                                                                                                | 图名   | 潮河口管网平面图             | 审核   | 马小峰 | 设计 | 程浩 | 专业 | 给排水工程 | 比例 |     | 日期 | 2025.05 |

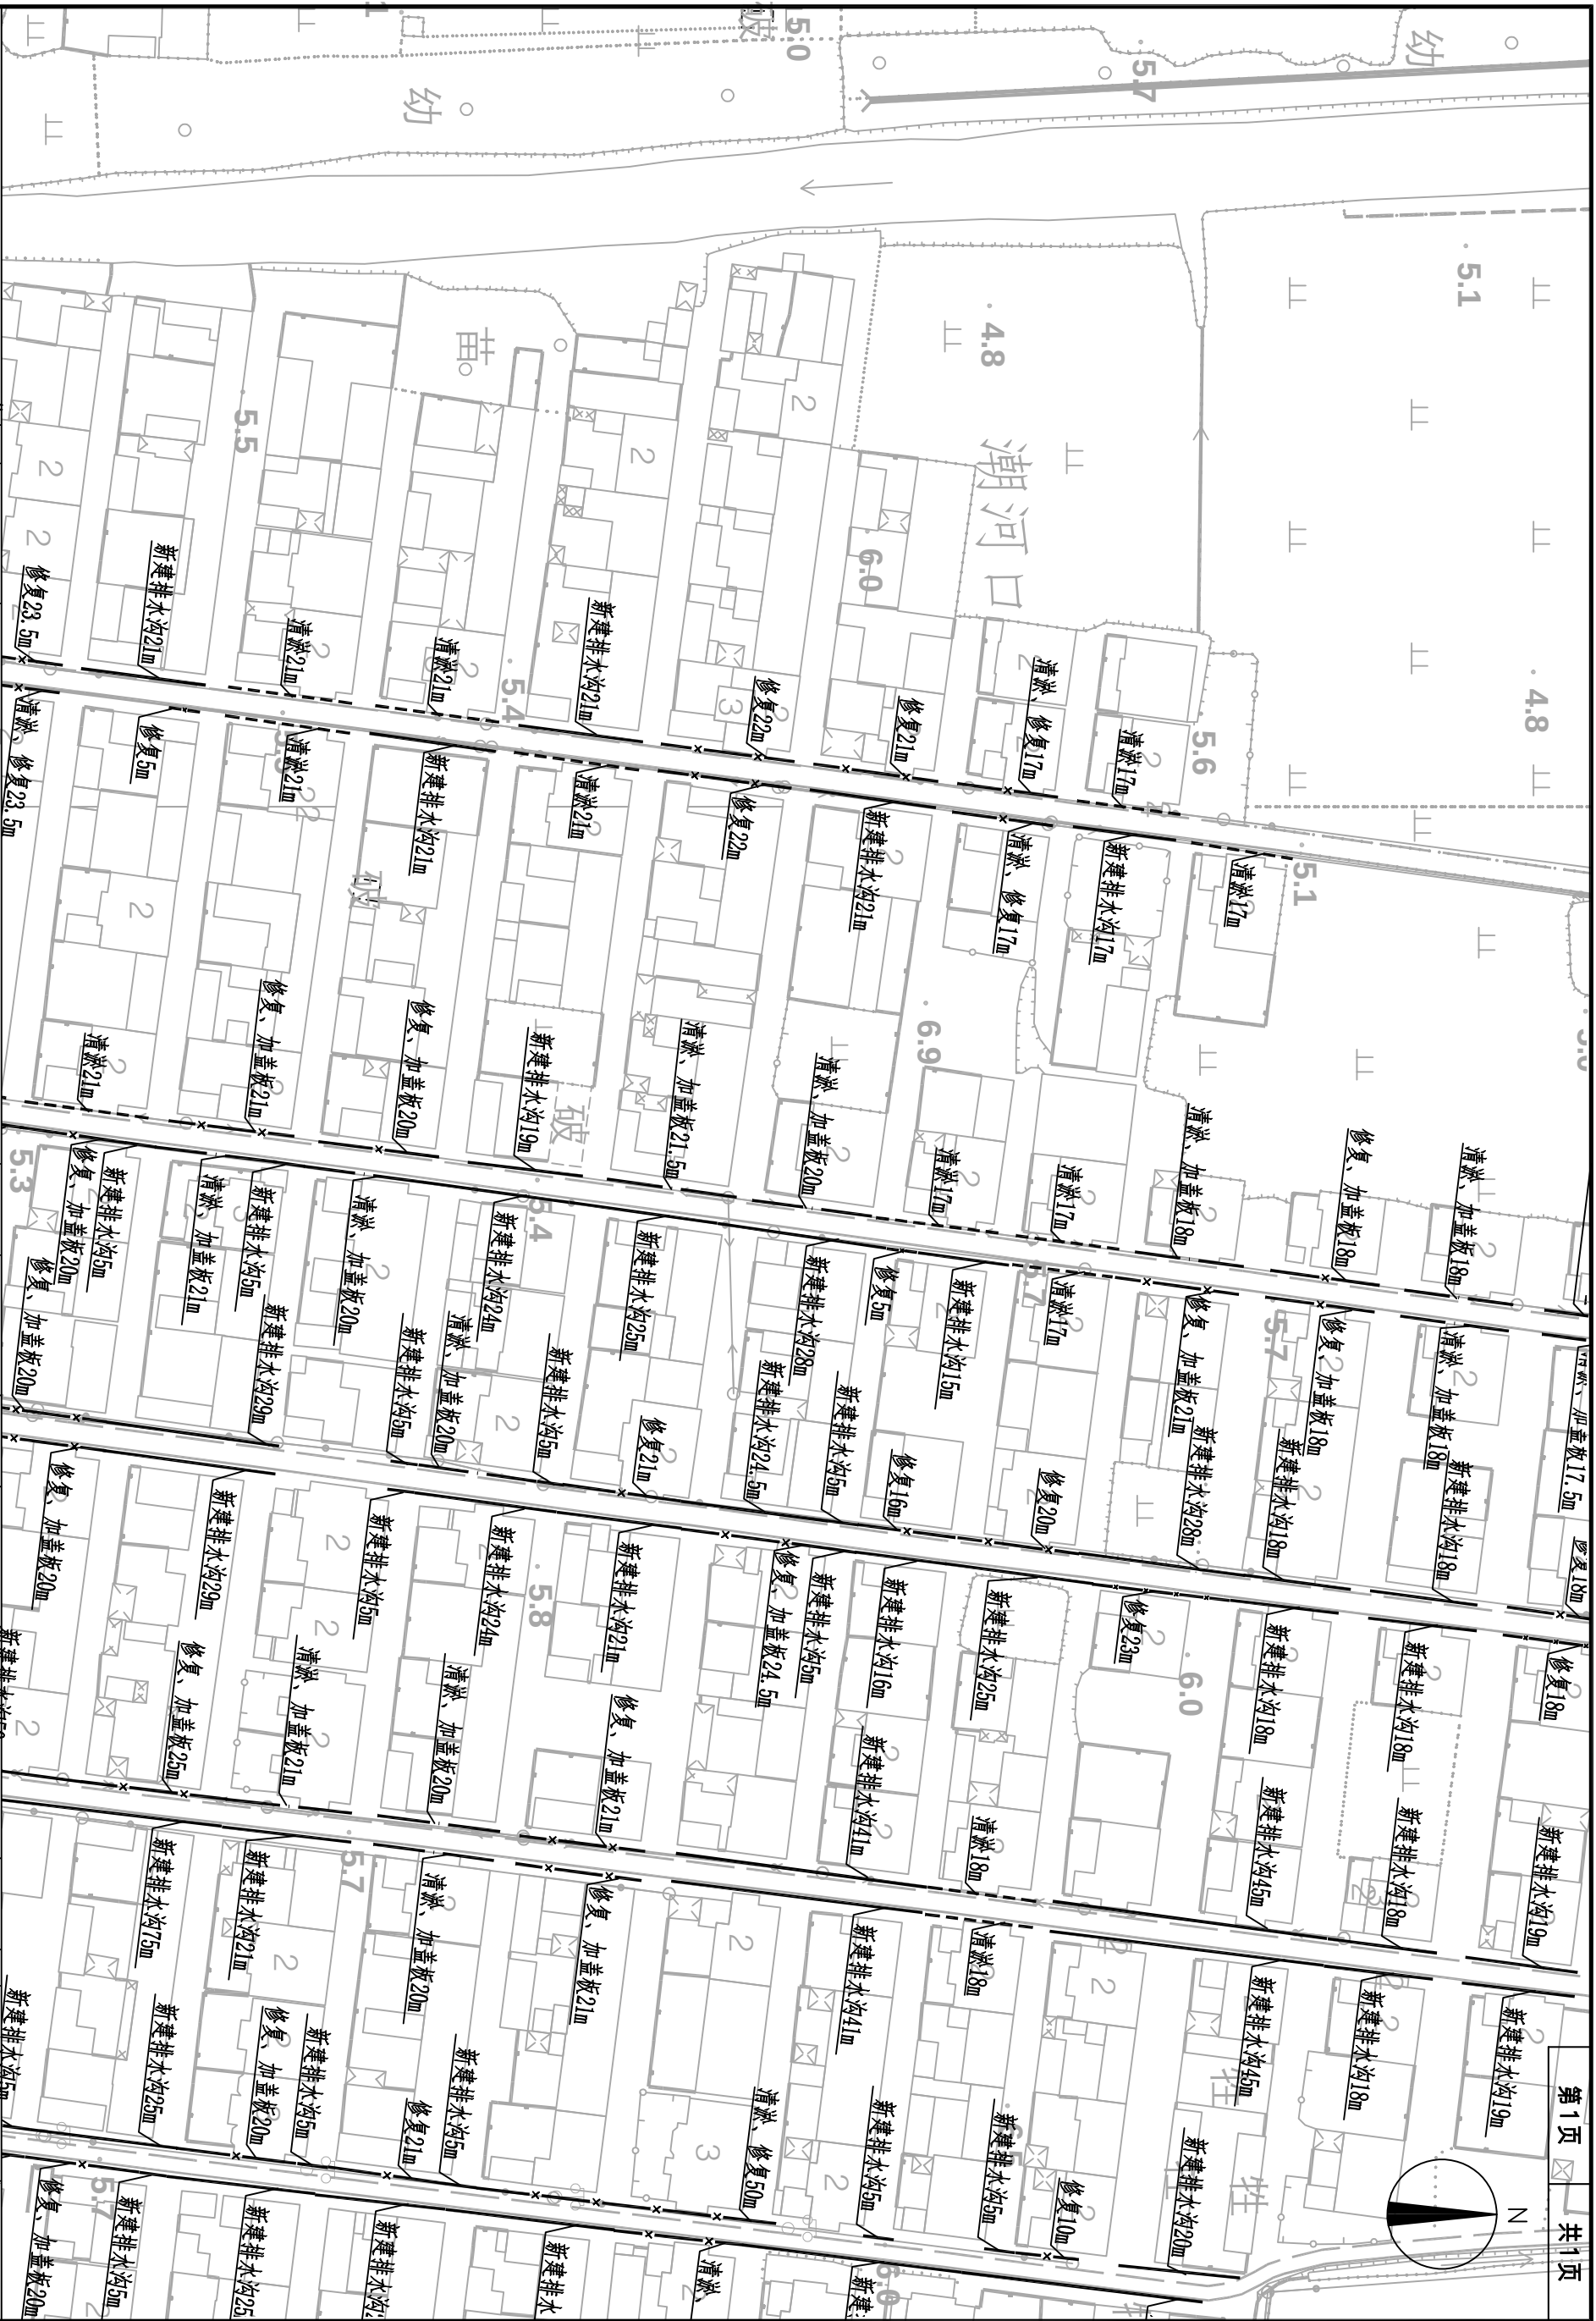


|                                                                                                                                      |      |                      |  |  |      |     |    |    |    |       |    |     |    |         |
|--------------------------------------------------------------------------------------------------------------------------------------|------|----------------------|--|--|------|-----|----|----|----|-------|----|-----|----|---------|
|  <b>中大设计集团有限公司</b><br>ZhongDa Design Group Co.,Ltd. | 项目名称 | 2025年麓榆区农村生活污水治理管网工程 |  |  | 专业负责 | 熊海明 | 校核 | 张哲 | 阶段 | 施工图   | 版次 | 第1版 | 图号 | PS-03   |
|                                                                                                                                      | 图名   | 潮河口管网平面图             |  |  | 审核   | 马小峰 | 设计 | 程涛 | 专业 | 给排水工程 | 比例 |     | 日期 | 2025.05 |


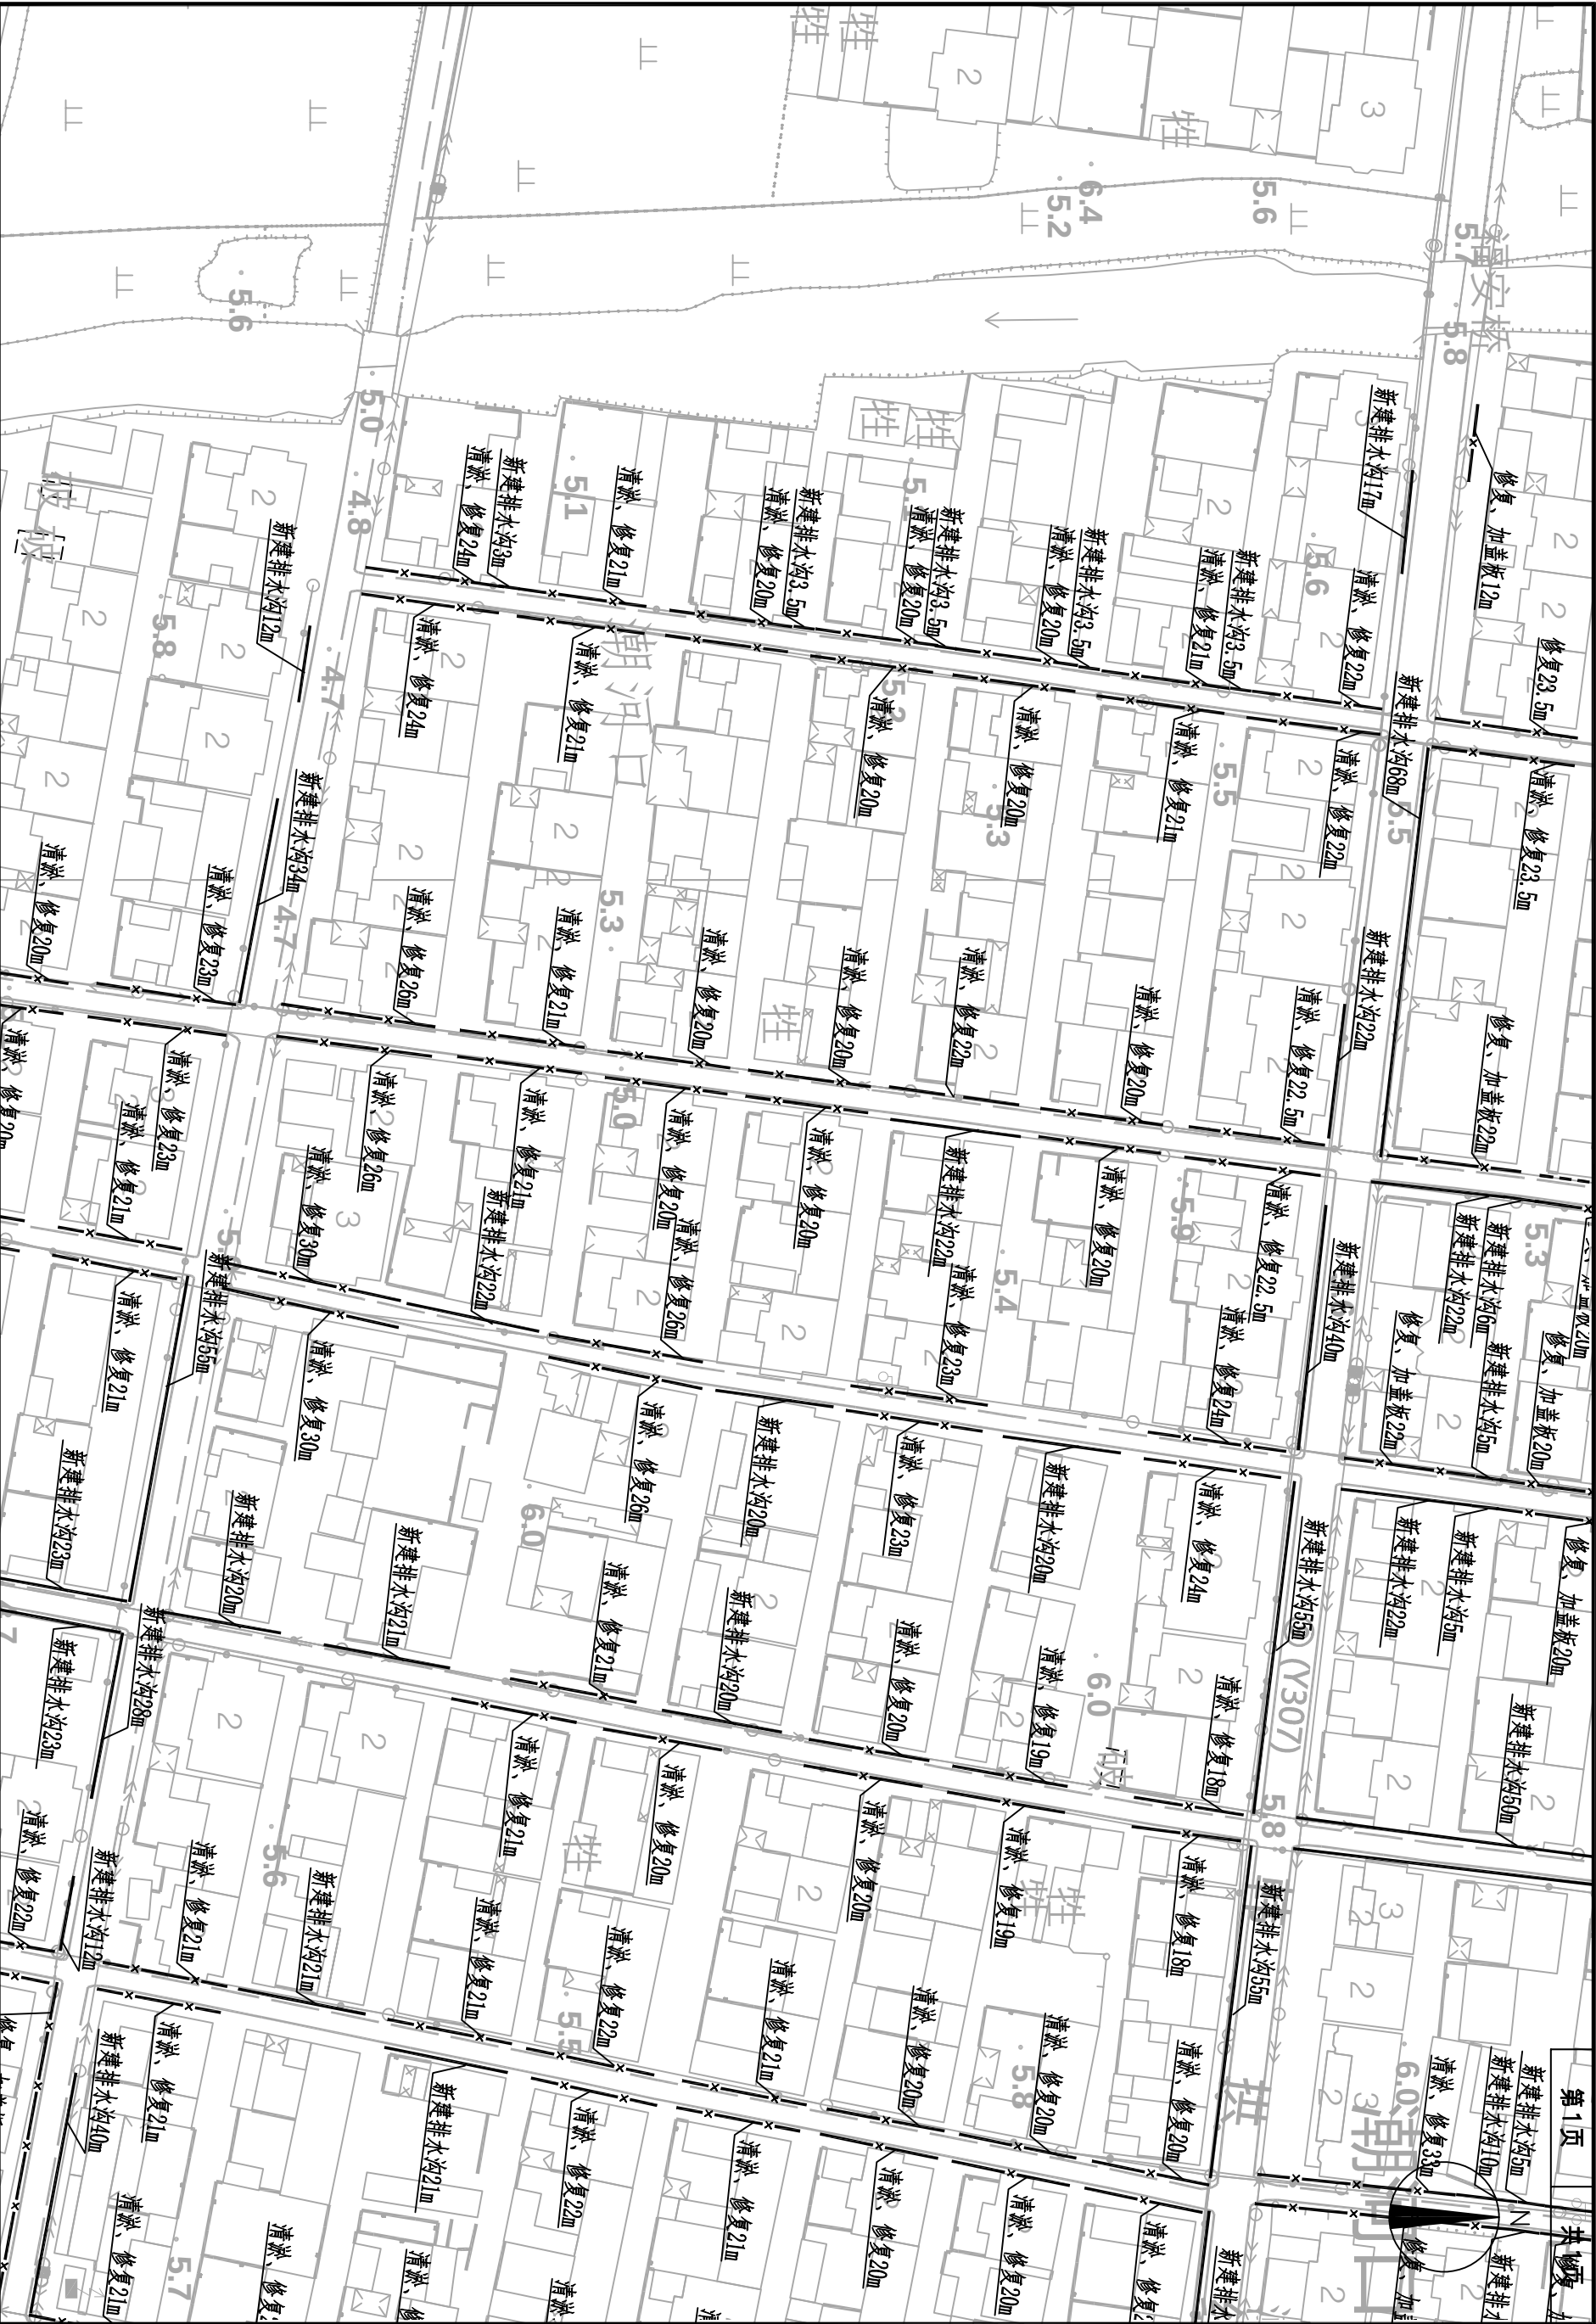


|                                                                                                                                       |      |                      |      |     |    |    |    |       |    |     |    |         |
|---------------------------------------------------------------------------------------------------------------------------------------|------|----------------------|------|-----|----|----|----|-------|----|-----|----|---------|
|  <b>中大设计集团有限公司</b><br>ZhongDa Design Group Co., Ltd. | 项目名称 | 2025年戴榆区农村生活污水治理管网工程 | 专业负责 | 熊海明 | 校核 | 张哲 | 阶段 | 施工图   | 版次 | 第1版 | 图号 | PS-03   |
|                                                                                                                                       | 图名   | 潮河口管网平面图             | 审核   | 马小峰 | 设计 | 程涛 | 专业 | 给排水工程 | 比例 |     | 日期 | 2025.05 |



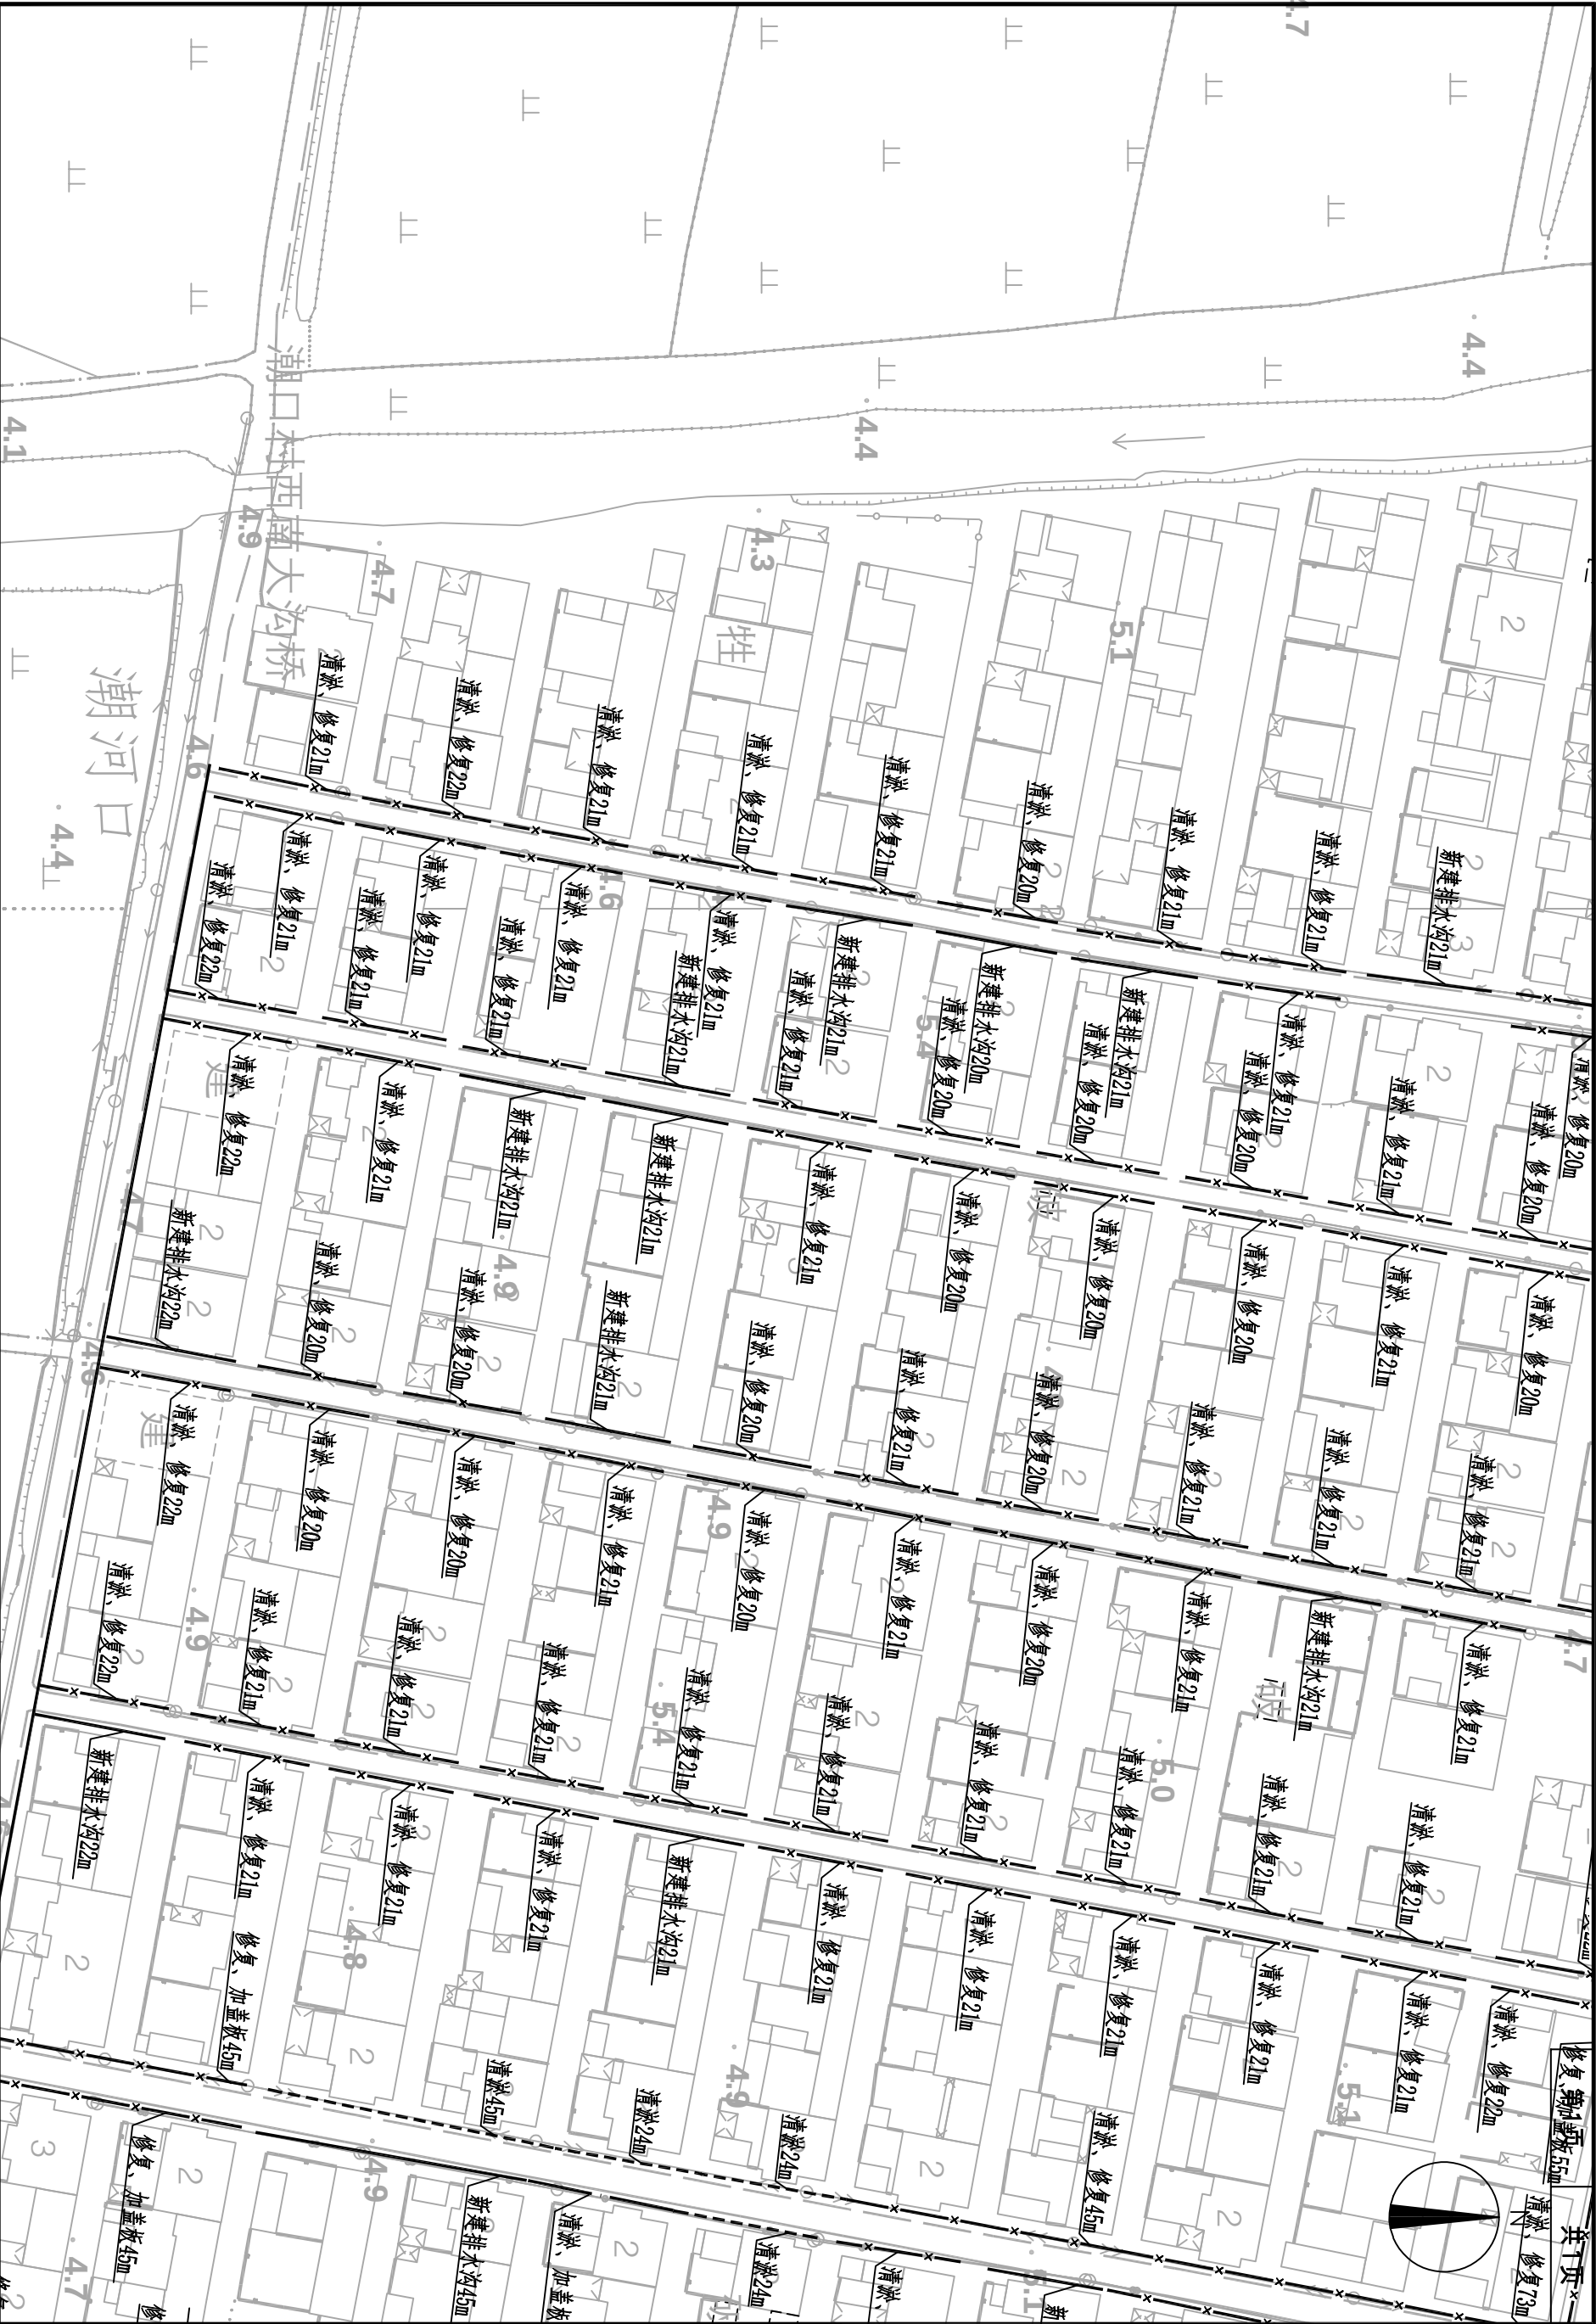

|                                                                                                                                            |      |                      |  |  |      |     |    |    |    |       |    |     |    |         |
|--------------------------------------------------------------------------------------------------------------------------------------------|------|----------------------|--|--|------|-----|----|----|----|-------|----|-----|----|---------|
|  <div>中大设计集团有限公司<br/>ZhongDa Design Group Co., Ltd.</div> | 项目名称 | 2025年麓榆区农村生活污水治理管网工程 |  |  | 专业负责 | 熊海明 | 校核 | 张哲 | 阶段 | 施工图   | 版次 | 第1版 | 图号 | PS-03   |
|                                                                                                                                            | 图名   | 潮河口管网平面图             |  |  | 审核   | 马小峰 | 设计 | 程浩 | 专业 | 给排水工程 | 比例 |     | 日期 | 2025.05 |

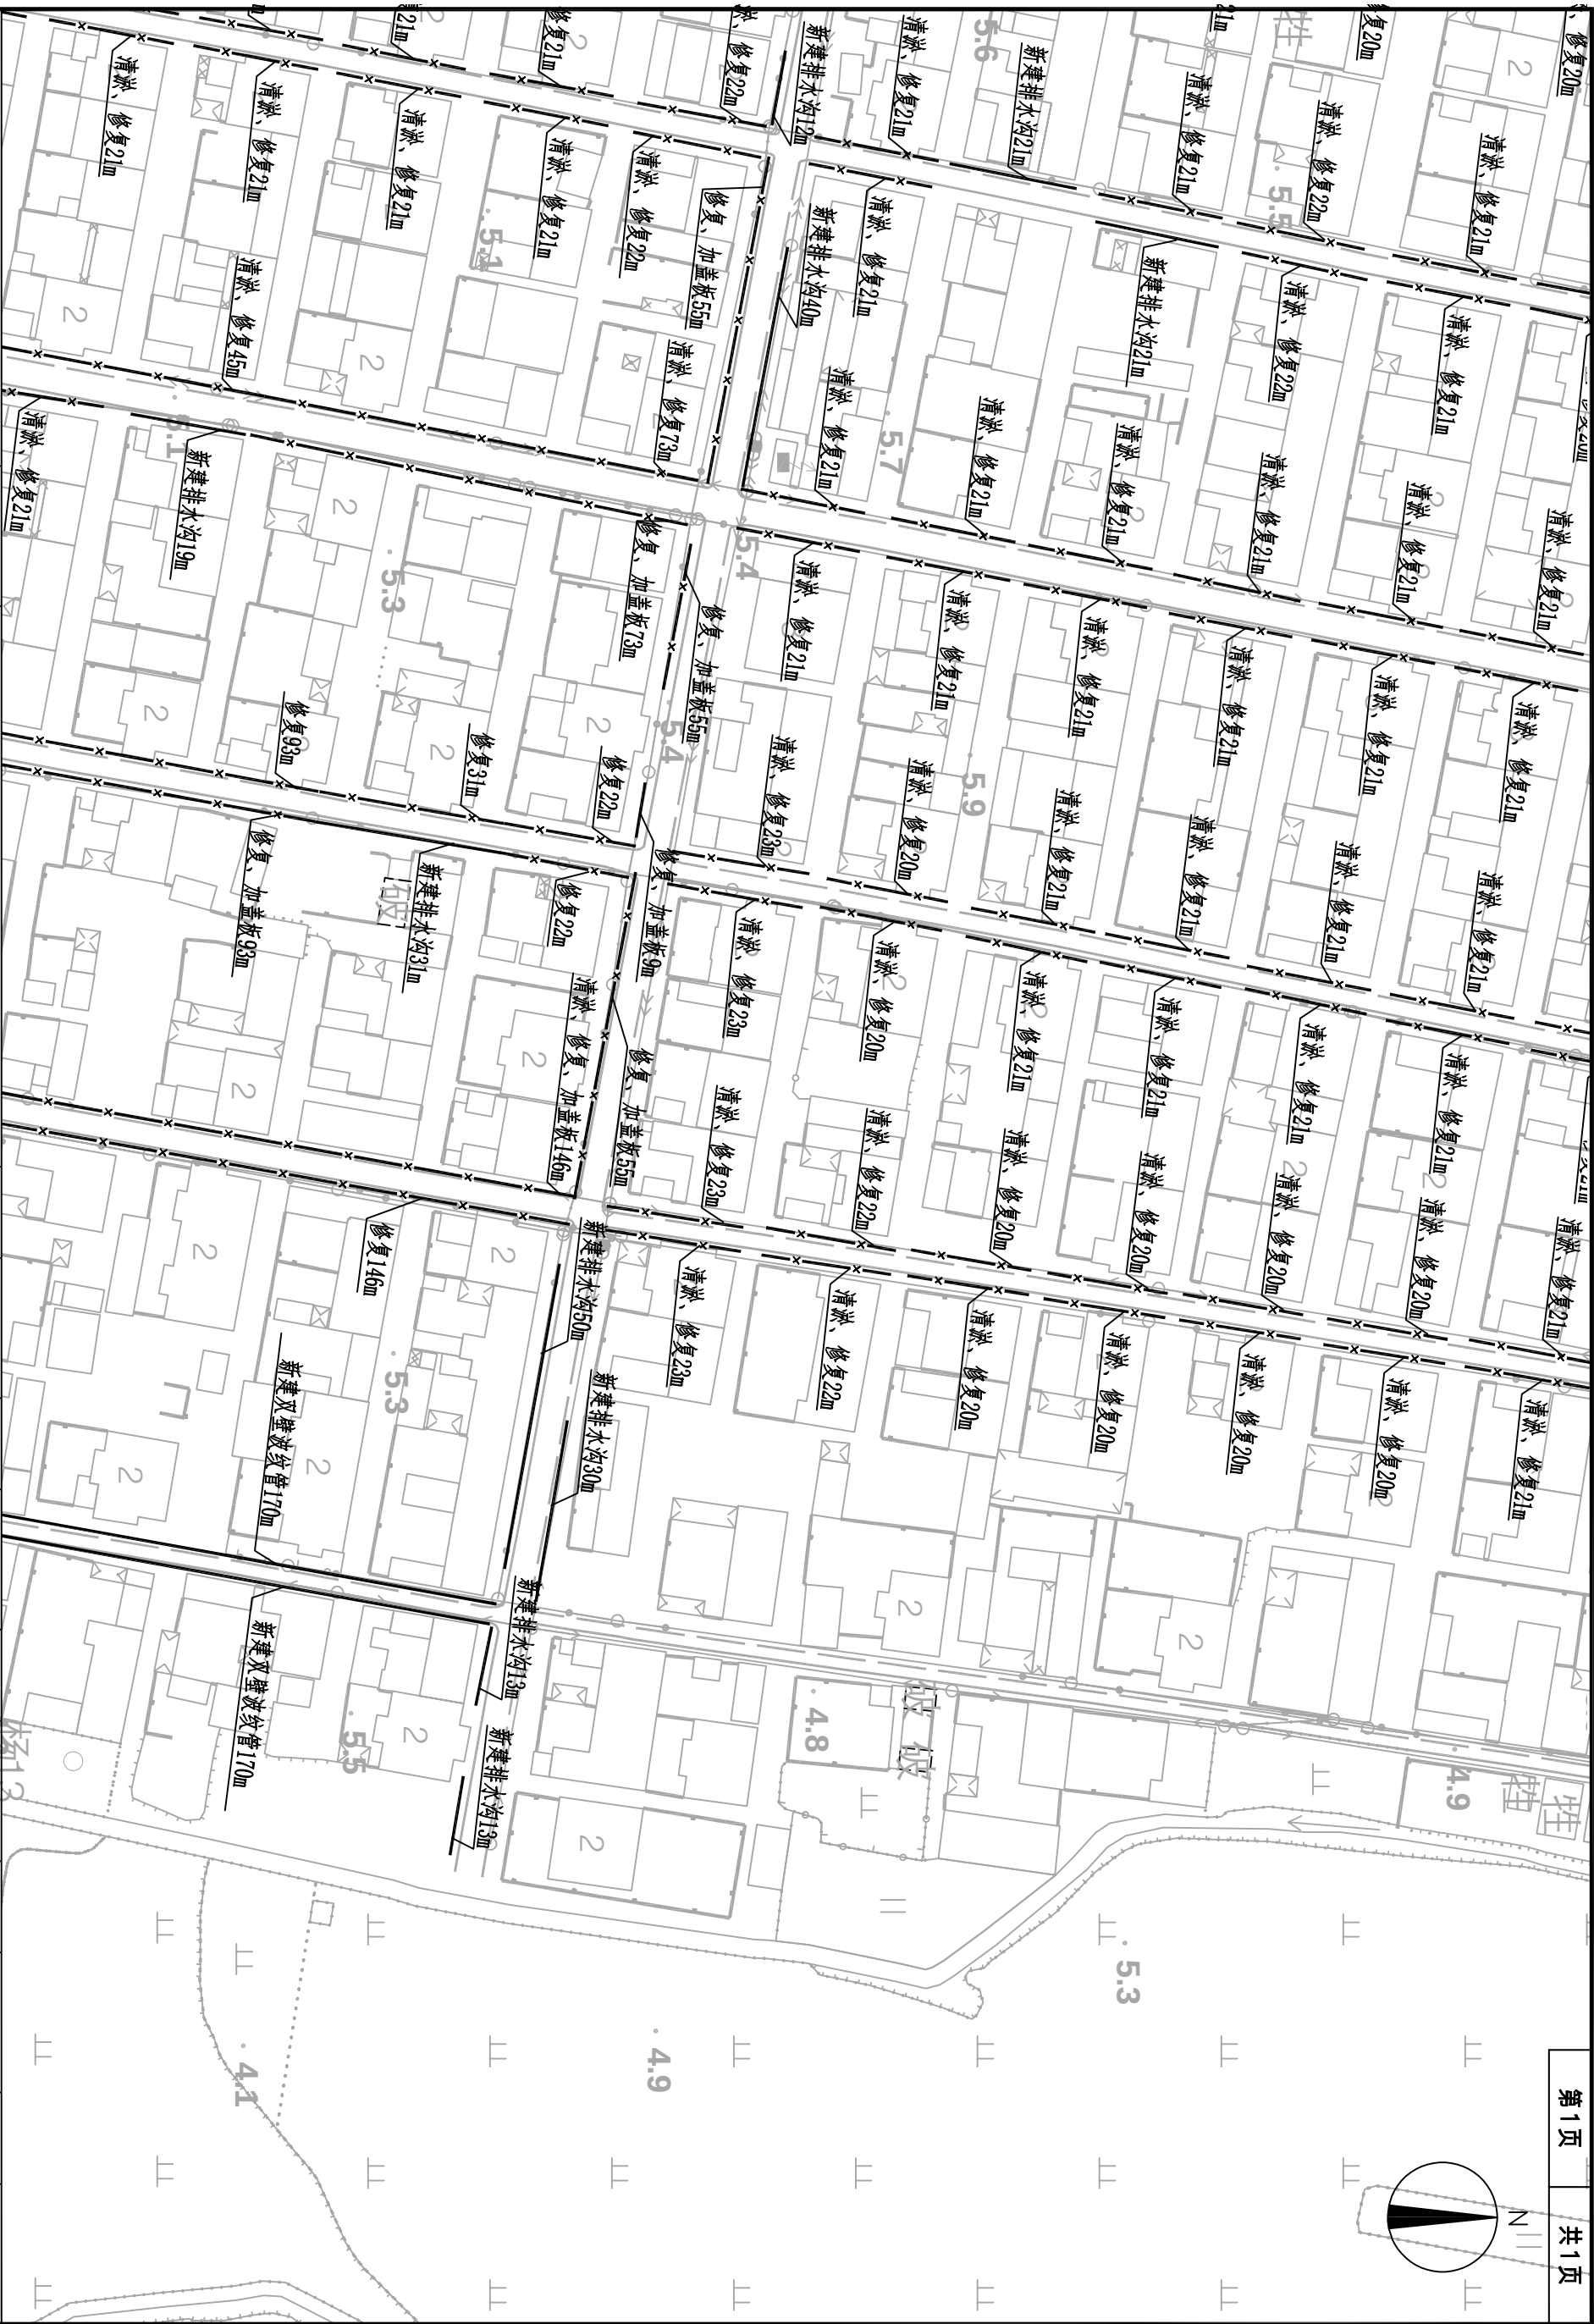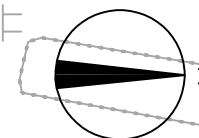

|                                                                                                                                |      |                      |      |     |    |    |    |       |    |     |    |         |
|--------------------------------------------------------------------------------------------------------------------------------|------|----------------------|------|-----|----|----|----|-------|----|-----|----|---------|
|  中大设计集团有限公司<br>ZhongDa Design Group Co., Ltd. | 项目名称 | 2025年麓榆区农村生活污水治理管网工程 | 专业负责 | 熊海明 | 校核 | 张晋 | 阶段 | 施工图   | 版次 | 第1版 | 图号 | PS-03   |
|                                                                                                                                | 图名   | 潮河口管网平面图             | 审核   | 马小峰 | 设计 | 程涛 | 专业 | 给排水工程 | 比例 |     | 日期 | 2025.05 |

