


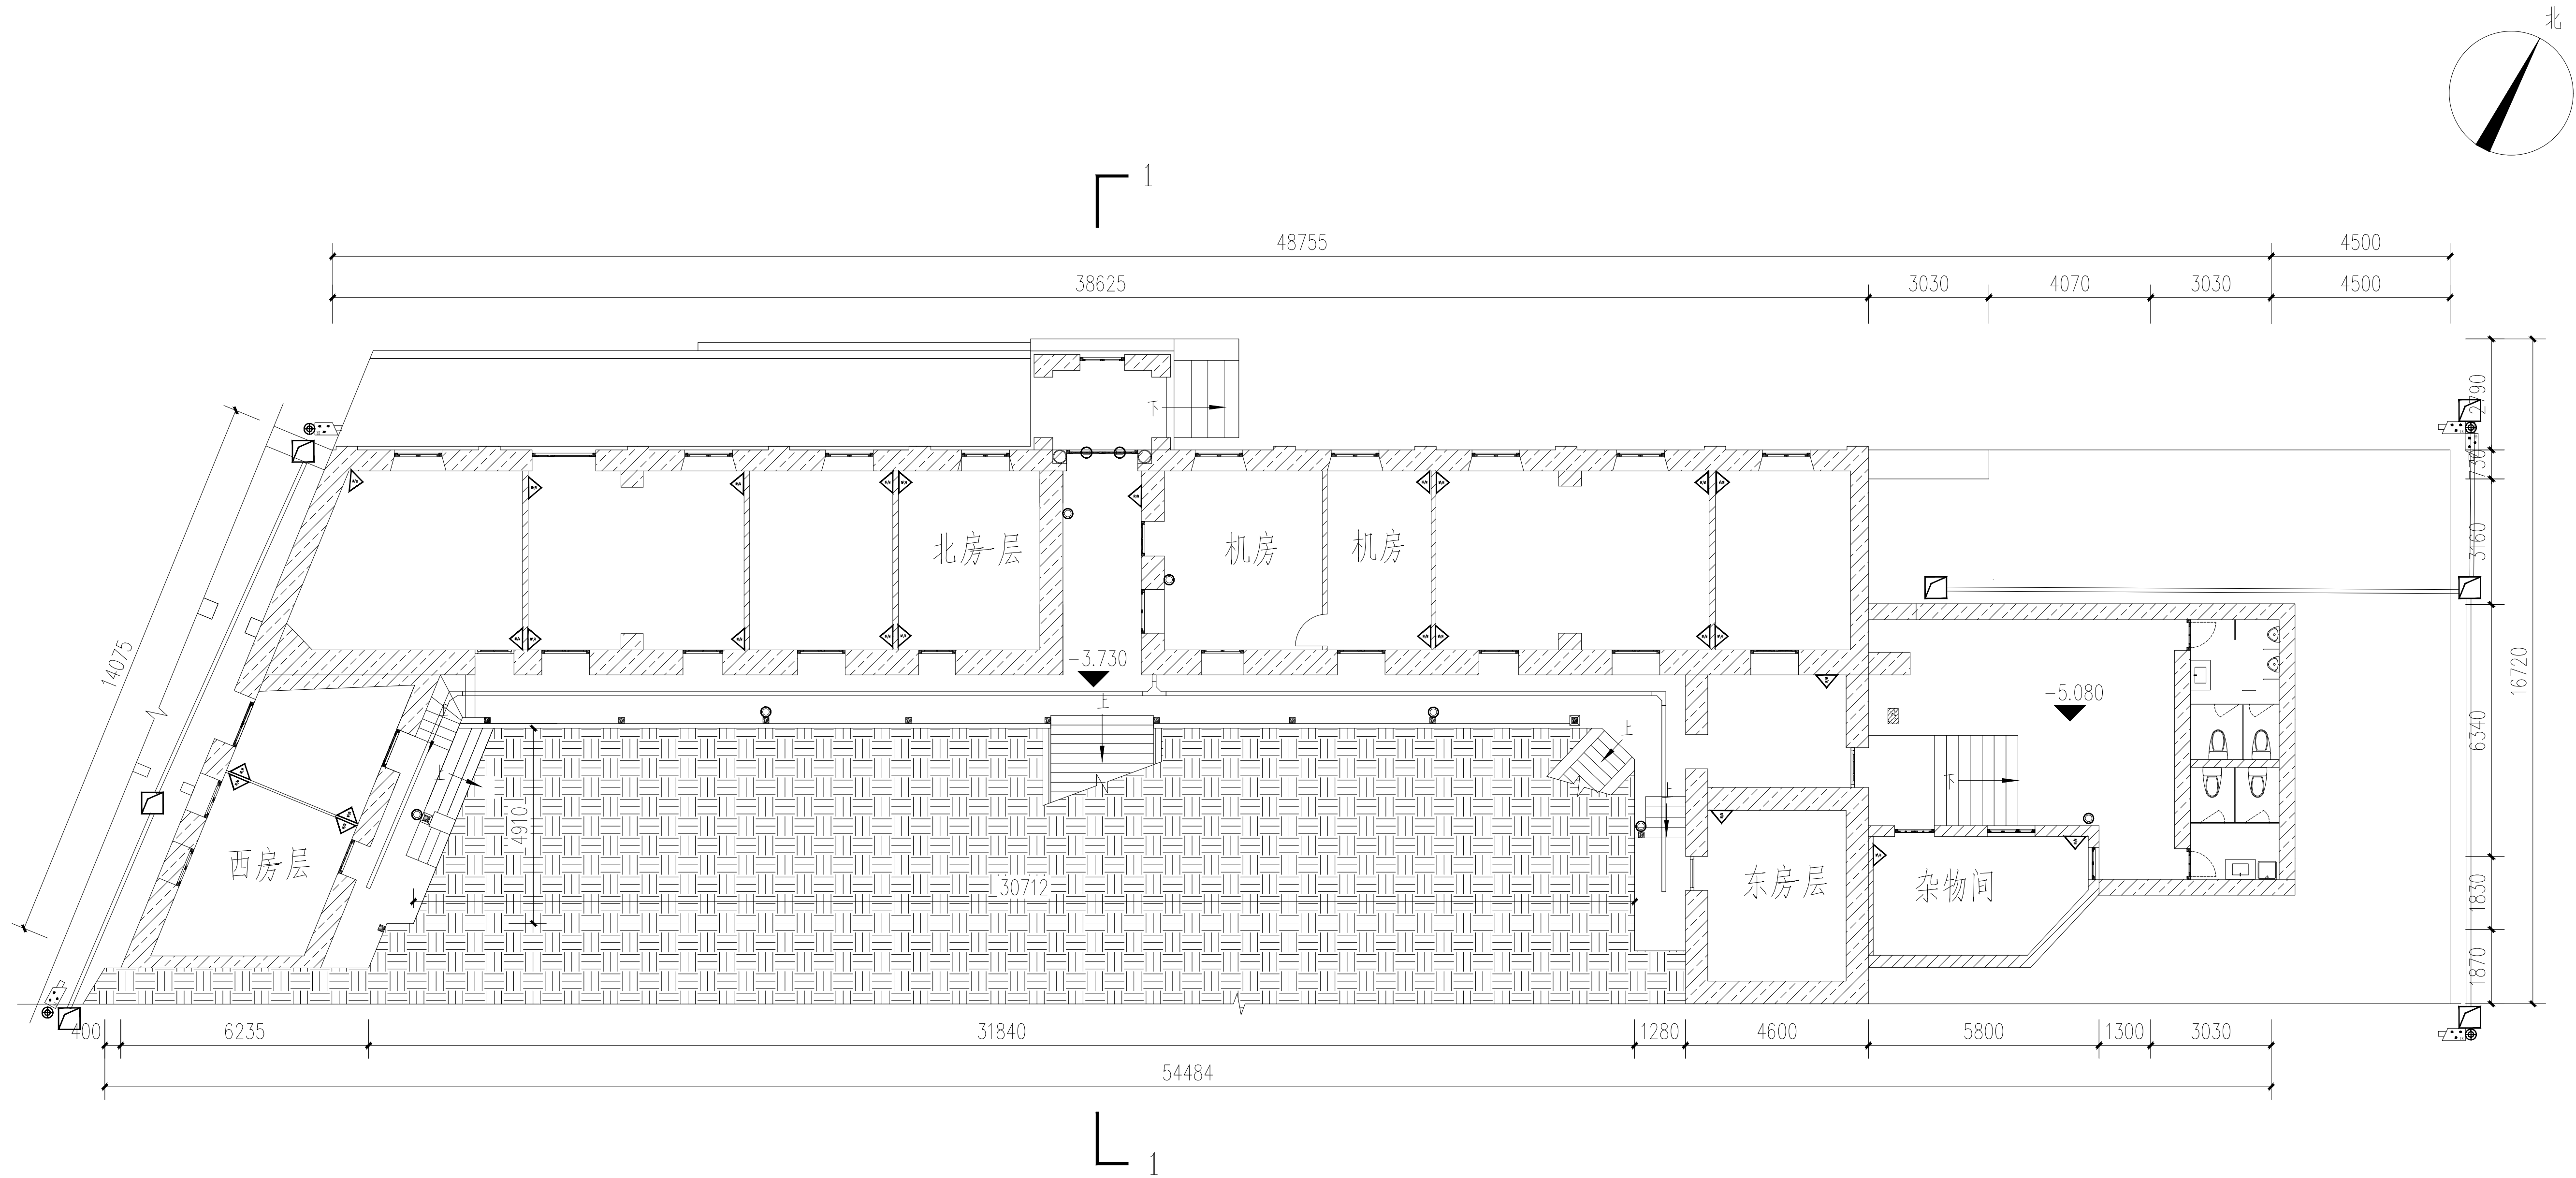

院落一层总平面图:130

7		手孔井		7		
6		立杆		4	立杆安装	
5		周界热成像相机	RJK	5	立杆安装	ZR-RVV3*1.5+CAT5E, SC25, FC
4		门磁开关	MC	3	门框上中心/设备箱安装	ZR-RVV2*1.0, JDC25, CE/WE
3		紧急按钮	AN	6	抱箍/壁装, H=0.9m	ZR-RVV2*1.0, JDC25, CE/WE
2		红外和微波探测器	HW	30	抱箍/壁装, H≥2.2m	ZR-RVV2*1.0+ZR-RVVP4*1.0, JDC25, CE/WE
1		设备箱 (安防共用)	SC	1	抱箍/壁装, 距顶部0.5m/H≥2m	ZR-RVV3*2.5+1*8芯光纤, JDC25, CE/WE
序号	图例	名称	编号	数量	安装方式	管线

附 注

- 未加盖出图专用章及注册执业章图纸无效;
- 本作品著作权属南京大学城市规划设计研究院有限公司 ;
- 不得量取图纸尺寸施工;
- 如有任何不详事宜, 请在施工前与设计师会商。
- 本图设计内容未经设计师许可不得在其它地方使用。

院出图专用章:

NADRI PERMISSION STAMP:

建设单位

CLIENT

连云港市重点文物保护研究所

工程名称

PROJECT TITLE


上海大旅社

图纸名称

DWG TITLE

院落一层总平面图

	实 名 NAME TYPED	签 名 SIGNATURE
审 定 Approved		
审 核 Examined		
项目负责 Project Mgr.		
专业负责 Job Mgr.		
校 对 Checked		
设 计 Design		
制 图 Drawn		
设计编号 Job No.		
专 业 Design Stage	文 保	图纸编号 Dwg No.
设计阶段 Design Stage	施工图	比 例 Scale
版 本 Rev.	1	日 期 DATE
		08
		1:130

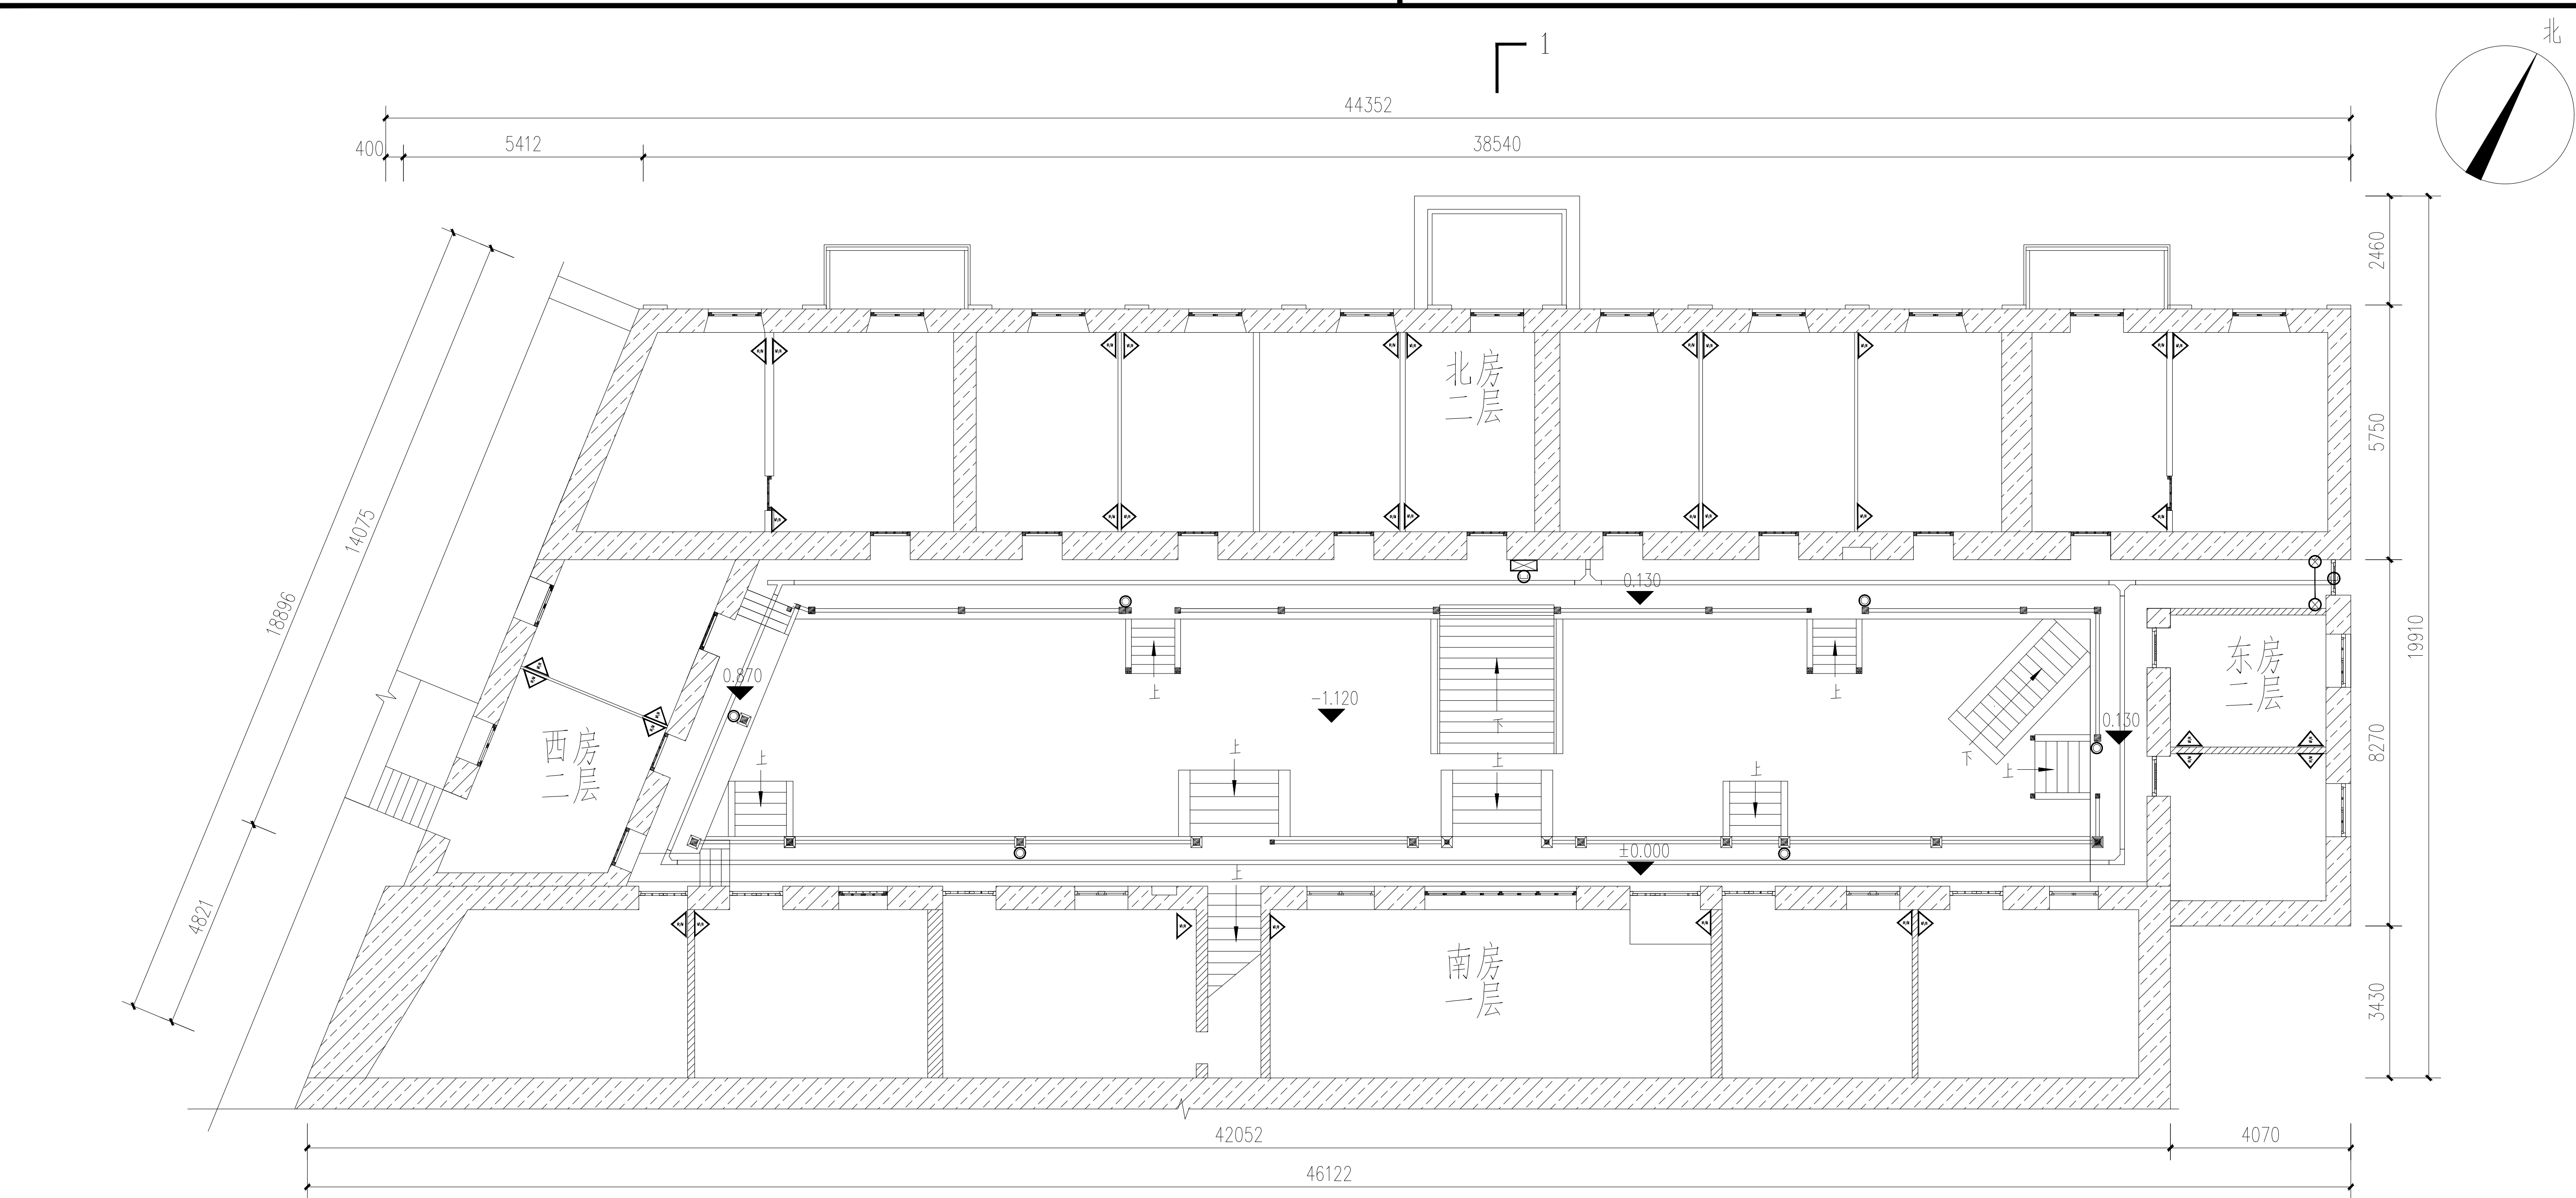

5		红外光栅探测器	GS	1对	支架安装	ZR-RVV2*1.0+ZR-RVVP4*1.0, JDC25, CE/WE
4		门磁开关	MC	2	门框上中心/设备箱安装	ZR-RVV2*1.0, JDC25, CE/WE
3		紧急按钮	AN	6	抱箍/壁装, H=0.9m	ZR-RVV2*1.0, JDC25, CE/WE
2		红外和微波探测器	HW	34	抱箍/壁装, H≥2.2m	ZR-RVV2*1.0+ZR-RVVP4*1.0, JDC25, CE/WE
1		设备箱 (安防共用)	SC	1	抱箍/壁装, 距顶部0.5m/H≥2m	ZR-RVV3*2.5+1*8芯光纤, JDC25, CE/WE
序号	图例	名称	编号	数量	安装方式	管线

院落二层总平面图 (1:110)

- 附 注
- 未加盖出图专用章及注册执业章图纸无效;
 - 本作品著作权属南京大学城市规划设计研究院有限公司;
 - 不得量取图纸尺寸施工;
 - 如有任何不详事宜, 请在施工前与设计师会商。
 - 本图设计内容未经设计师许可不得在其它地方使用。

院出图专用章:
NADRI PERMISSION STAMP:

建设单位 CLIENT

连云港市重点文物保护研究所



工程名称 PROJECT TITLE

上海大旅社

图纸名称 DWG TITLE

院落二层总平面图 (一)

	实 名 NAME TYPED	签 名 SIGNATURE
审 定 Approved		
审 核 Examined		
项目负责 Project Mgr.		
专业负责 Job Mgr.		
校 对 Checked		
设 计 Design		
制 图 Drawn		
设计编号 Job No.		
专 业 Design Stage	文 保	图纸编号 Dwg No.
设计阶段 Design Stage	施工图	比 例 Scale
版 本 Rev.	1	日 期 DATE
		09
		1:110

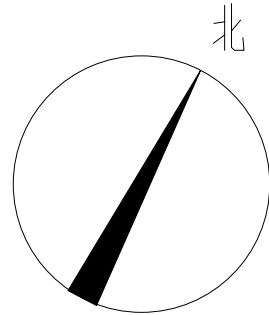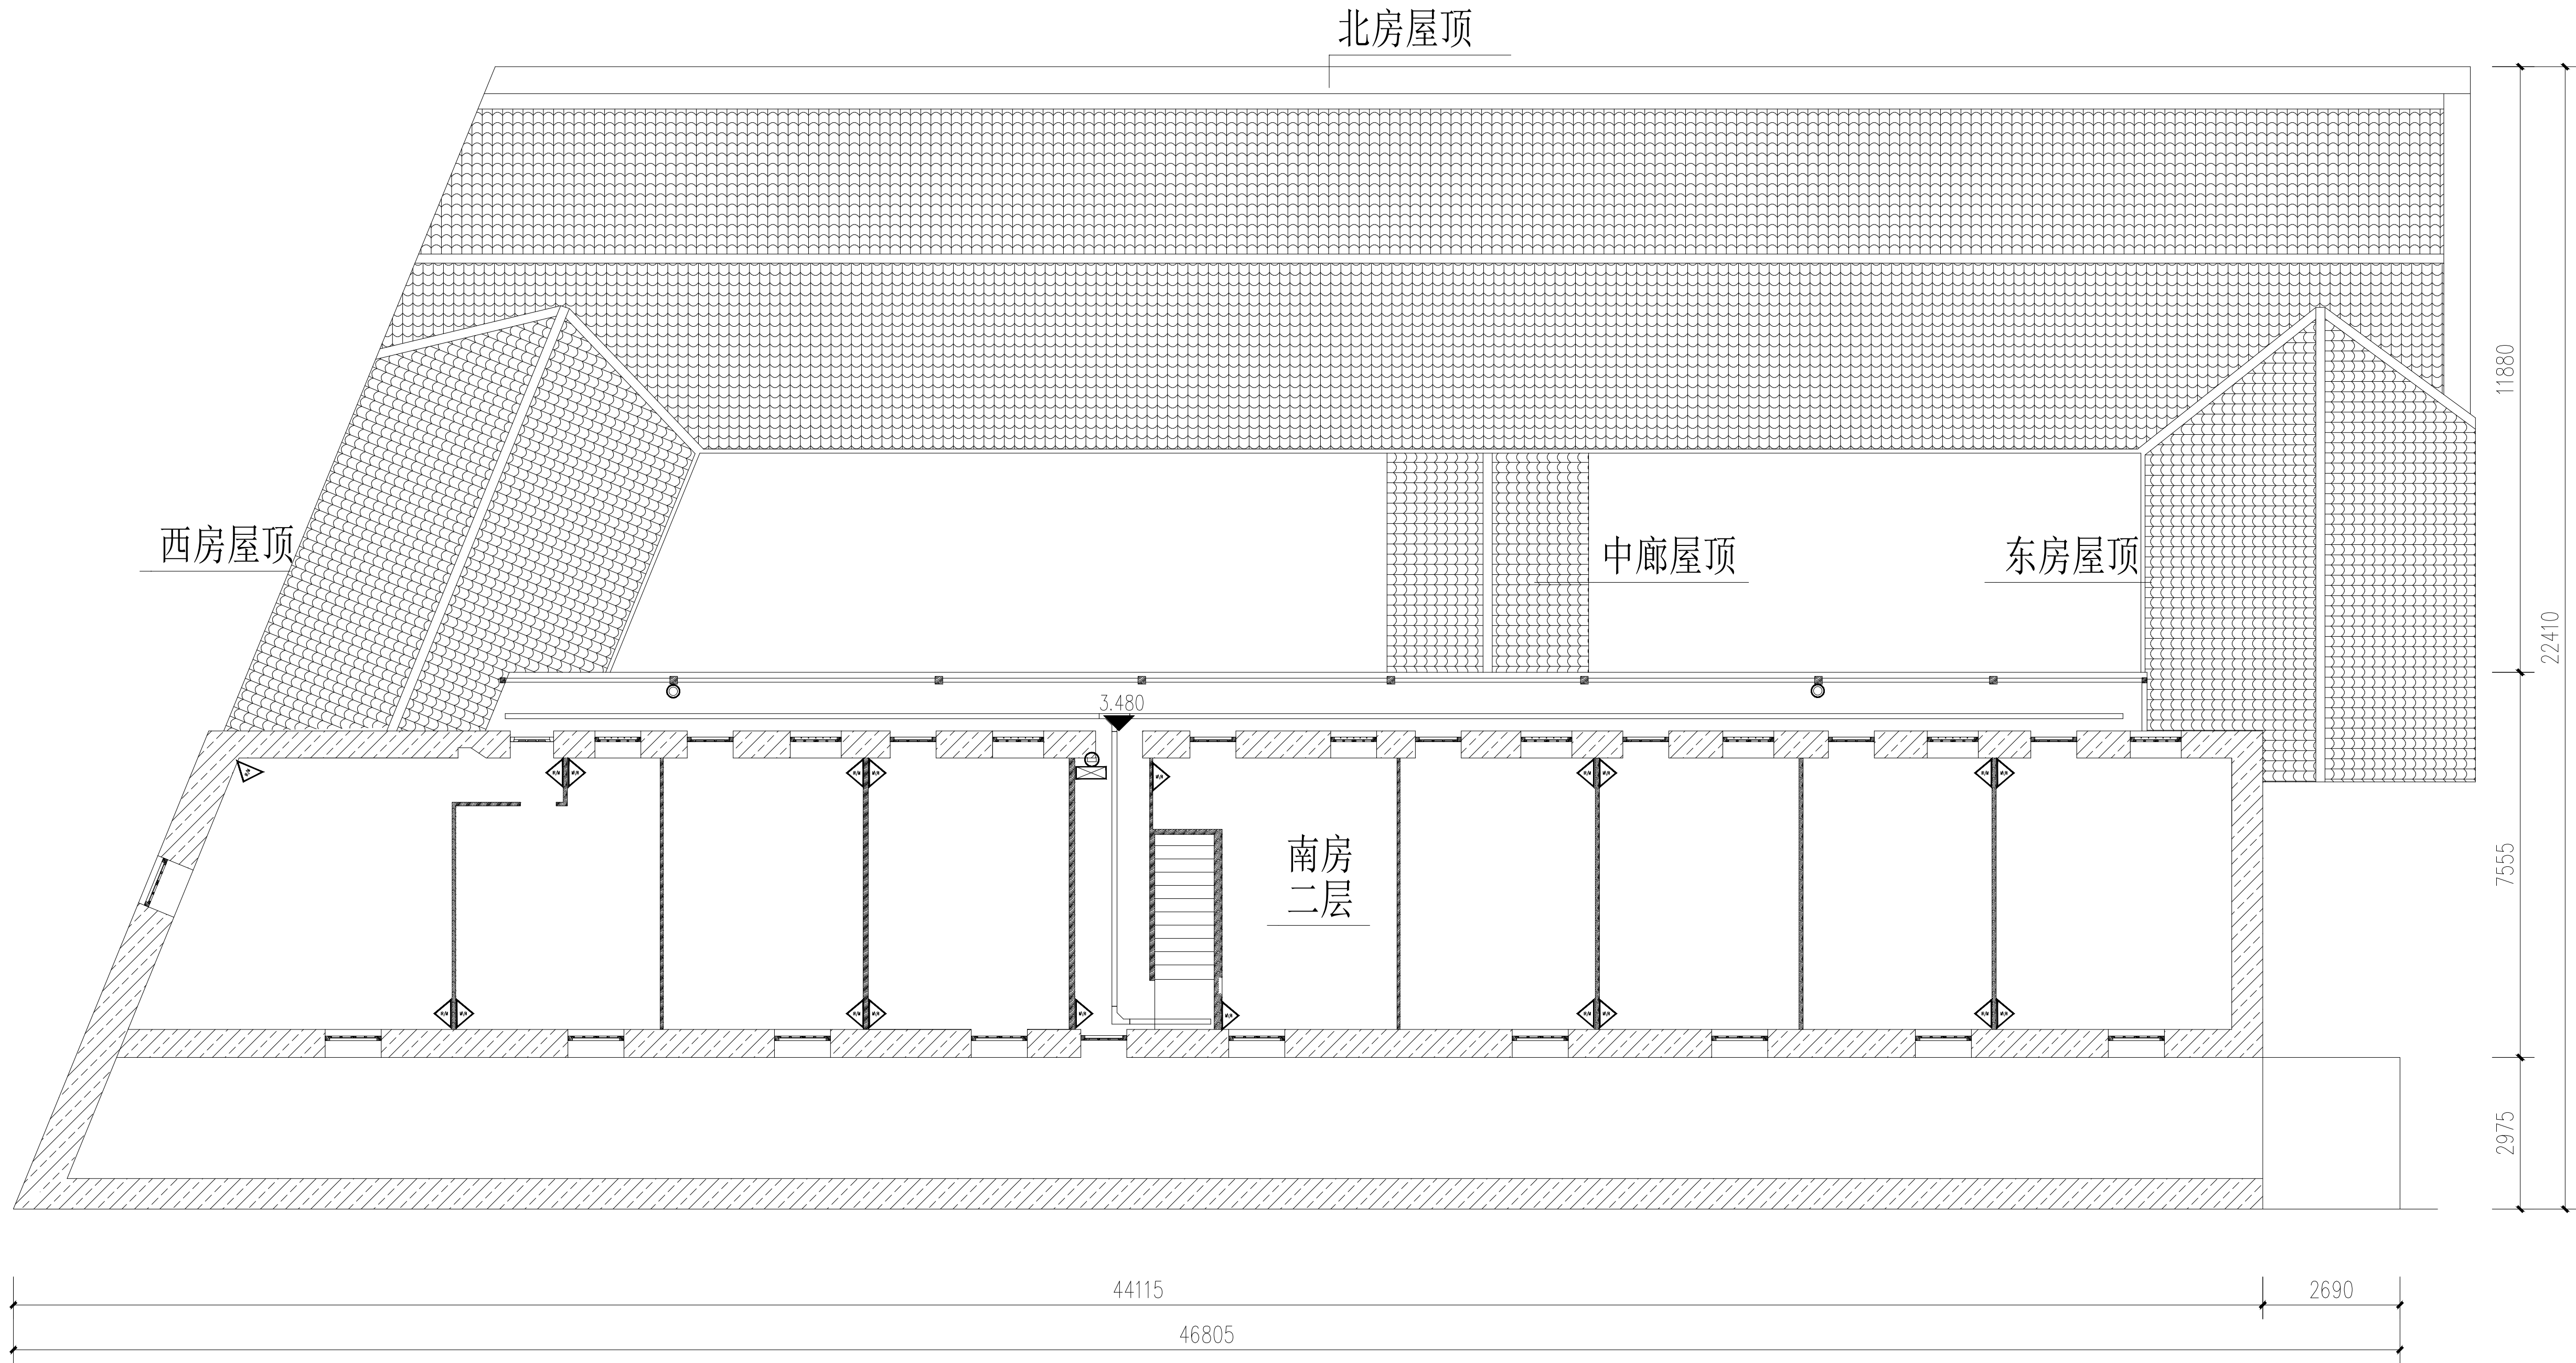

附 注

1. 未加盖出图专用章及注册执业章图纸无效；
2. 本作品权益属南京大学城市规划设计研究院有限公司；
3. 不得量取图纸尺寸施工；
4. 如有任何不详事宜，请在施工前与设计师会商。
5. 本图设计内容未经设计师许可不得在其它地方使用。

院出图专用章：

NADRI PERMISSION STAMP:

建设单位

CLIENT

连云港市重点文物保护研究所

工程名称

PROJECT TITLE

上海大旅社

图纸名称

DWG TITLE

院落二层总平面图（二）

	实 名 NAME TYPED	签 名 SIGNATURE
审 定 Approved		
审 核 Examined		
项目负责 Project Mgr.		
专业负责 Job Mgr.		
校 对 Checked		
设 计 Design		
制 图 Drawn		


设计编号

Job No.

专 业 Design Stage	文 保	图纸编号 Dwg No.	10
设计阶段 Design Stage	施工图	比 例 Scale	1:110
版 本 Rev.	1	日 期 DATE	

4	○	门磁开关	MC	1	门框上中心/设备箱安装	ZR-RVV2*1.0,JDG25,CE/WE
3	●	紧急按钮	AN	2	抱箍/壁装, H=0.9m	ZR-RVV2*1.0,JDG25,CE/WE
2	◀	红外和微波探测器	HW	20	抱箍/壁装, H≥2.2m	ZR-RVV2*1.0+ZR-RVVP4*1.0,JDG25,CE/WE
1	▣	设备箱(安防共用)	SC	1	抱箍/壁装,距顶部0.5m/H≥2m	ZR-RVV3*2.5+1*8芯光纤,JDG25,CE/WE
序号	图例	名称	编号	数量	安装方式	管线

院落三层总平面图（二） 1:110

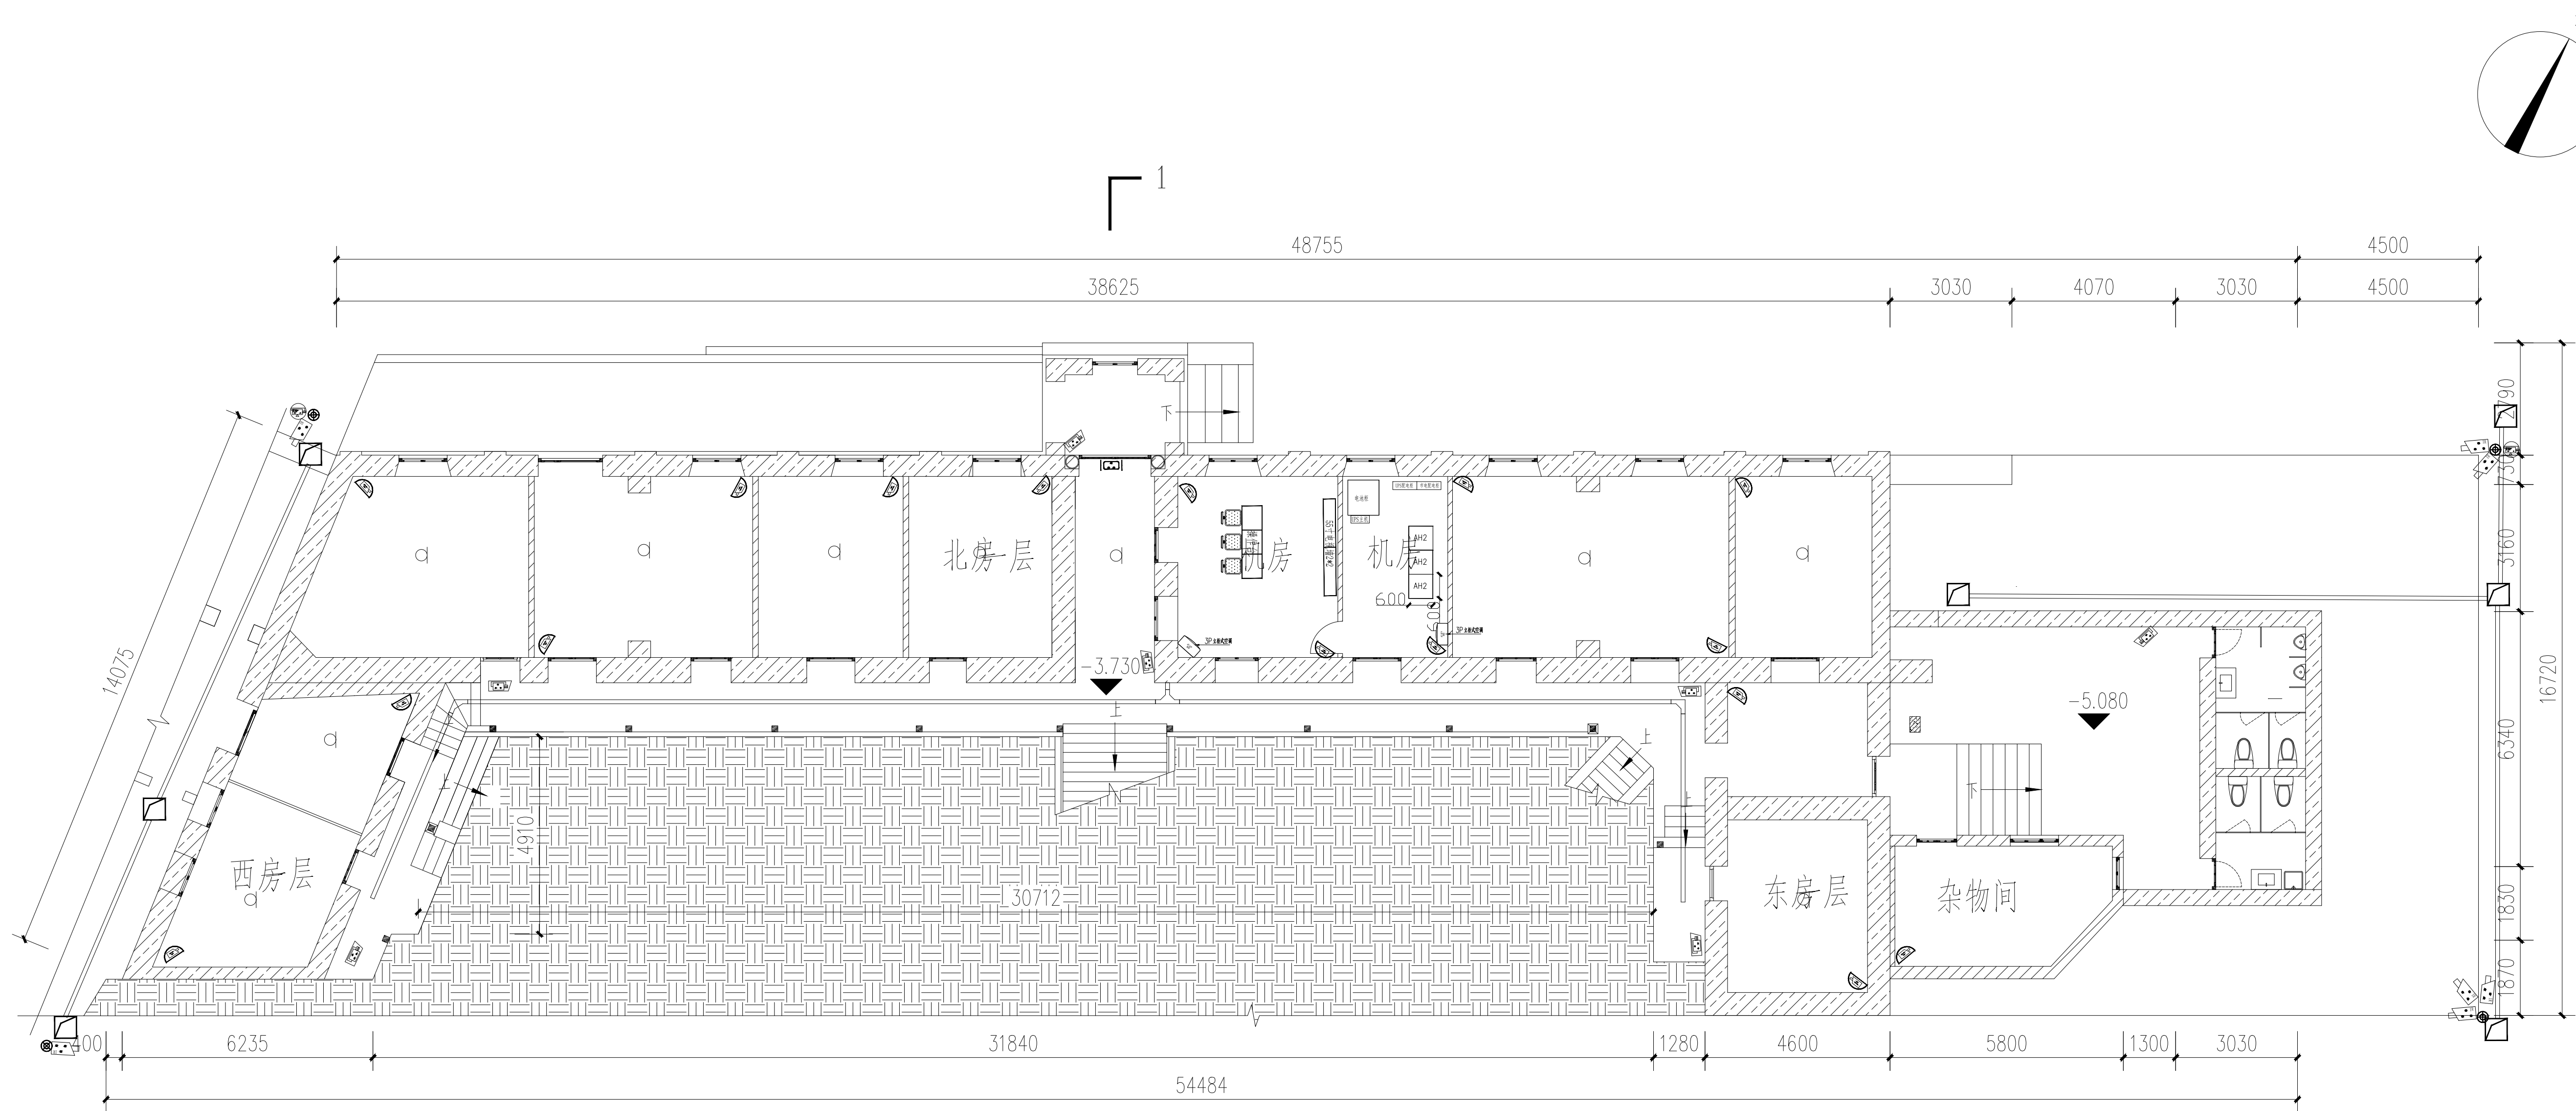

- 附 注
1. 未加盖出图专用章及注册执业章图纸无效;
 2. 本作品著作权属南京大学城市规划设计院有限公司 ;
 3. 不得量取图纸尺寸施工;
 4. 如有任何不详事宜, 请在施工前与设计师会商。
 5. 本图设计内容未经设计师许可不得在其它地方使用。

院出图专用章:
NADRI PERMISSION STAMP:

建设单位 CLIENT

连云港市重点文物保护研究所

工程名称 PROJECT TITLE

上海大旅社


图纸名称 DWG TITLE

院落一层总平面图

	实 名 NAME TYPED	签 名 SIGNATURE
审 定 Approved		
审 核 Examined		
项目负责 Project Mgr.		
专业负责 Job Mgr.		
校 对 Checked		
设 计 Design		
制 图 Drawn		
设计编号 Job No.		
专 业 Design Stage	文 保	图纸编号 Dwg No.
设计阶段 Design Stage	施工图	比 例 Scale
版 本 Rev.	1	日 期 DATE

6		半球网络摄像机	BQK	15	吸顶安装	ZR-RV3*1.5+CAT5E, SC25, CT/WS
5		拾音器	SY	12	顶部安装	ZR-RVP4*1.0, JDG25, CT/WS
4		球型网络摄像机	QJK	2	壁挂, H≥2.5m /立杆安装	ZR-RV3*1.5+CAT5E, SC25, CT/WS
3		室外枪型网络摄像机	SJK	8	壁挂, H≥2.5m /立杆安装	ZR-RV3*1.5+CAT5E, JDG/SC25, CT/WS
2		室内枪型网络摄像机	JK	7	壁挂, H≥2.5m	CAT6, JDG25, CT/WS
1		客流量统计摄像机	KJK	1	顶部安装	ZR-RV2*1.0, JDG25, CT/WS
序号	图例	名称	编号	数量	安装方式	管线

院落一层总平面图:130

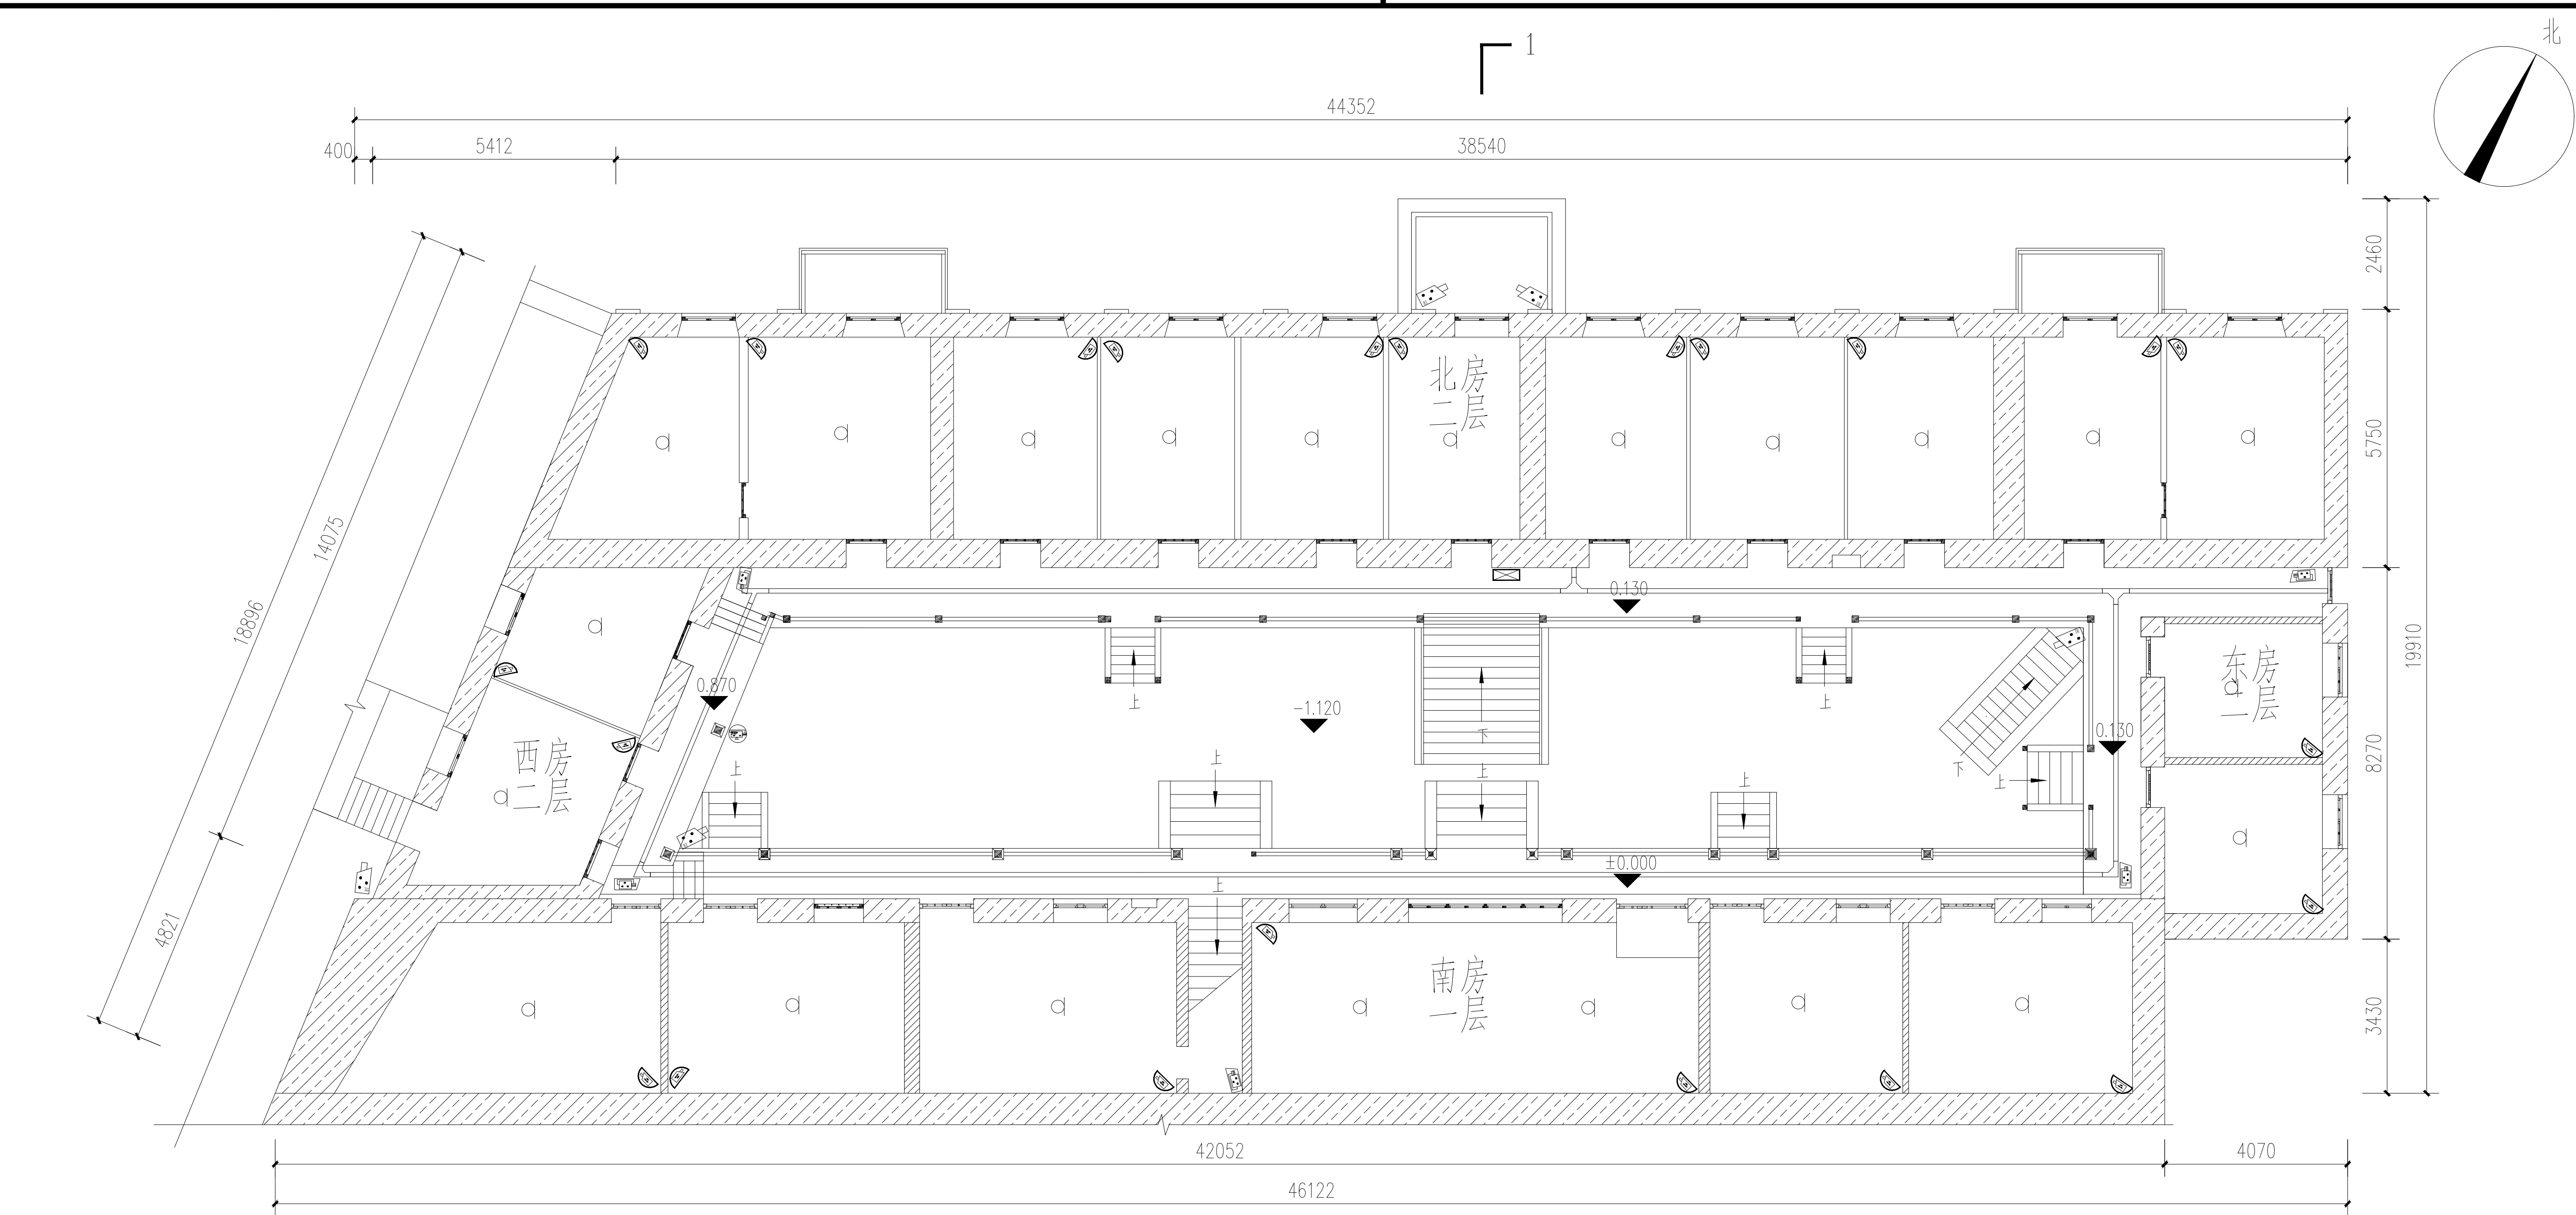

6		半球网络摄像机	BQK	23	吸顶安装	ZR-RVV3*1.5+CAT5E, SC25, CT/WS
5		拾音器	SY	21	顶部安装	ZR-RVP4*1.0, JDG25, CT/WS
4		球形网络摄像机	QJK	1	壁装, H≥2.5m / 立杆安装	ZR-RVV3*1.5+CAT5E, SC25, CT/WS
3		室外枪型网络摄像机	SJK	5	壁装, H≥2.5m / 立杆安装	ZR-RVV3*1.5+CAT5E, JDG/SC25, CT/WS
2		室内枪型网络摄像机	JK	5	壁装, H≥2.5m	CAT6, JDG25, CT/WS
1		客流量统计摄像机	KJK		顶部安装	ZR-RVV2*1.0, JDG25, CT/WS
序号	图例	名称	编号	数量	安装方式	管线

院落二层总平面图 (一) 1:110

- 附 注
- 未加盖出图专用章及注册执业章图纸无效;
 - 本作品著作权属南京大学城市规划设计研究院有限公司;
 - 不得量取图纸尺寸施工;
 - 如有任何不详事宜, 请在施工前与设计师会商。
 - 本图设计内容未经设计师许可不得在其它地方使用。

院出图专用章:
NADRI PERMISSION STAMP:

建设单位 CLIENT

连云港市重点文物保护研究所


工程名称 PROJECT TITLE

上海大旅社

图纸名称 DWG TITLE

院落二层总平面图 (一)

	实 名 NAME TYPED	签 名 SIGNATURE
审 定 Approved		
审 核 Examined		
项目负责 Project Mgr.		
专业负责 Job Mgr.		
校 对 Checked		
设 计 Design		
制 图 Drawn		
设计编号 Job No.		
专 业 Design Stage	文 保	图纸编号 Dwg No. 09
设计阶段 Design Stage	施工图	比 例 Scale 1:110
版 本 Rev.	1	日 期 DATE

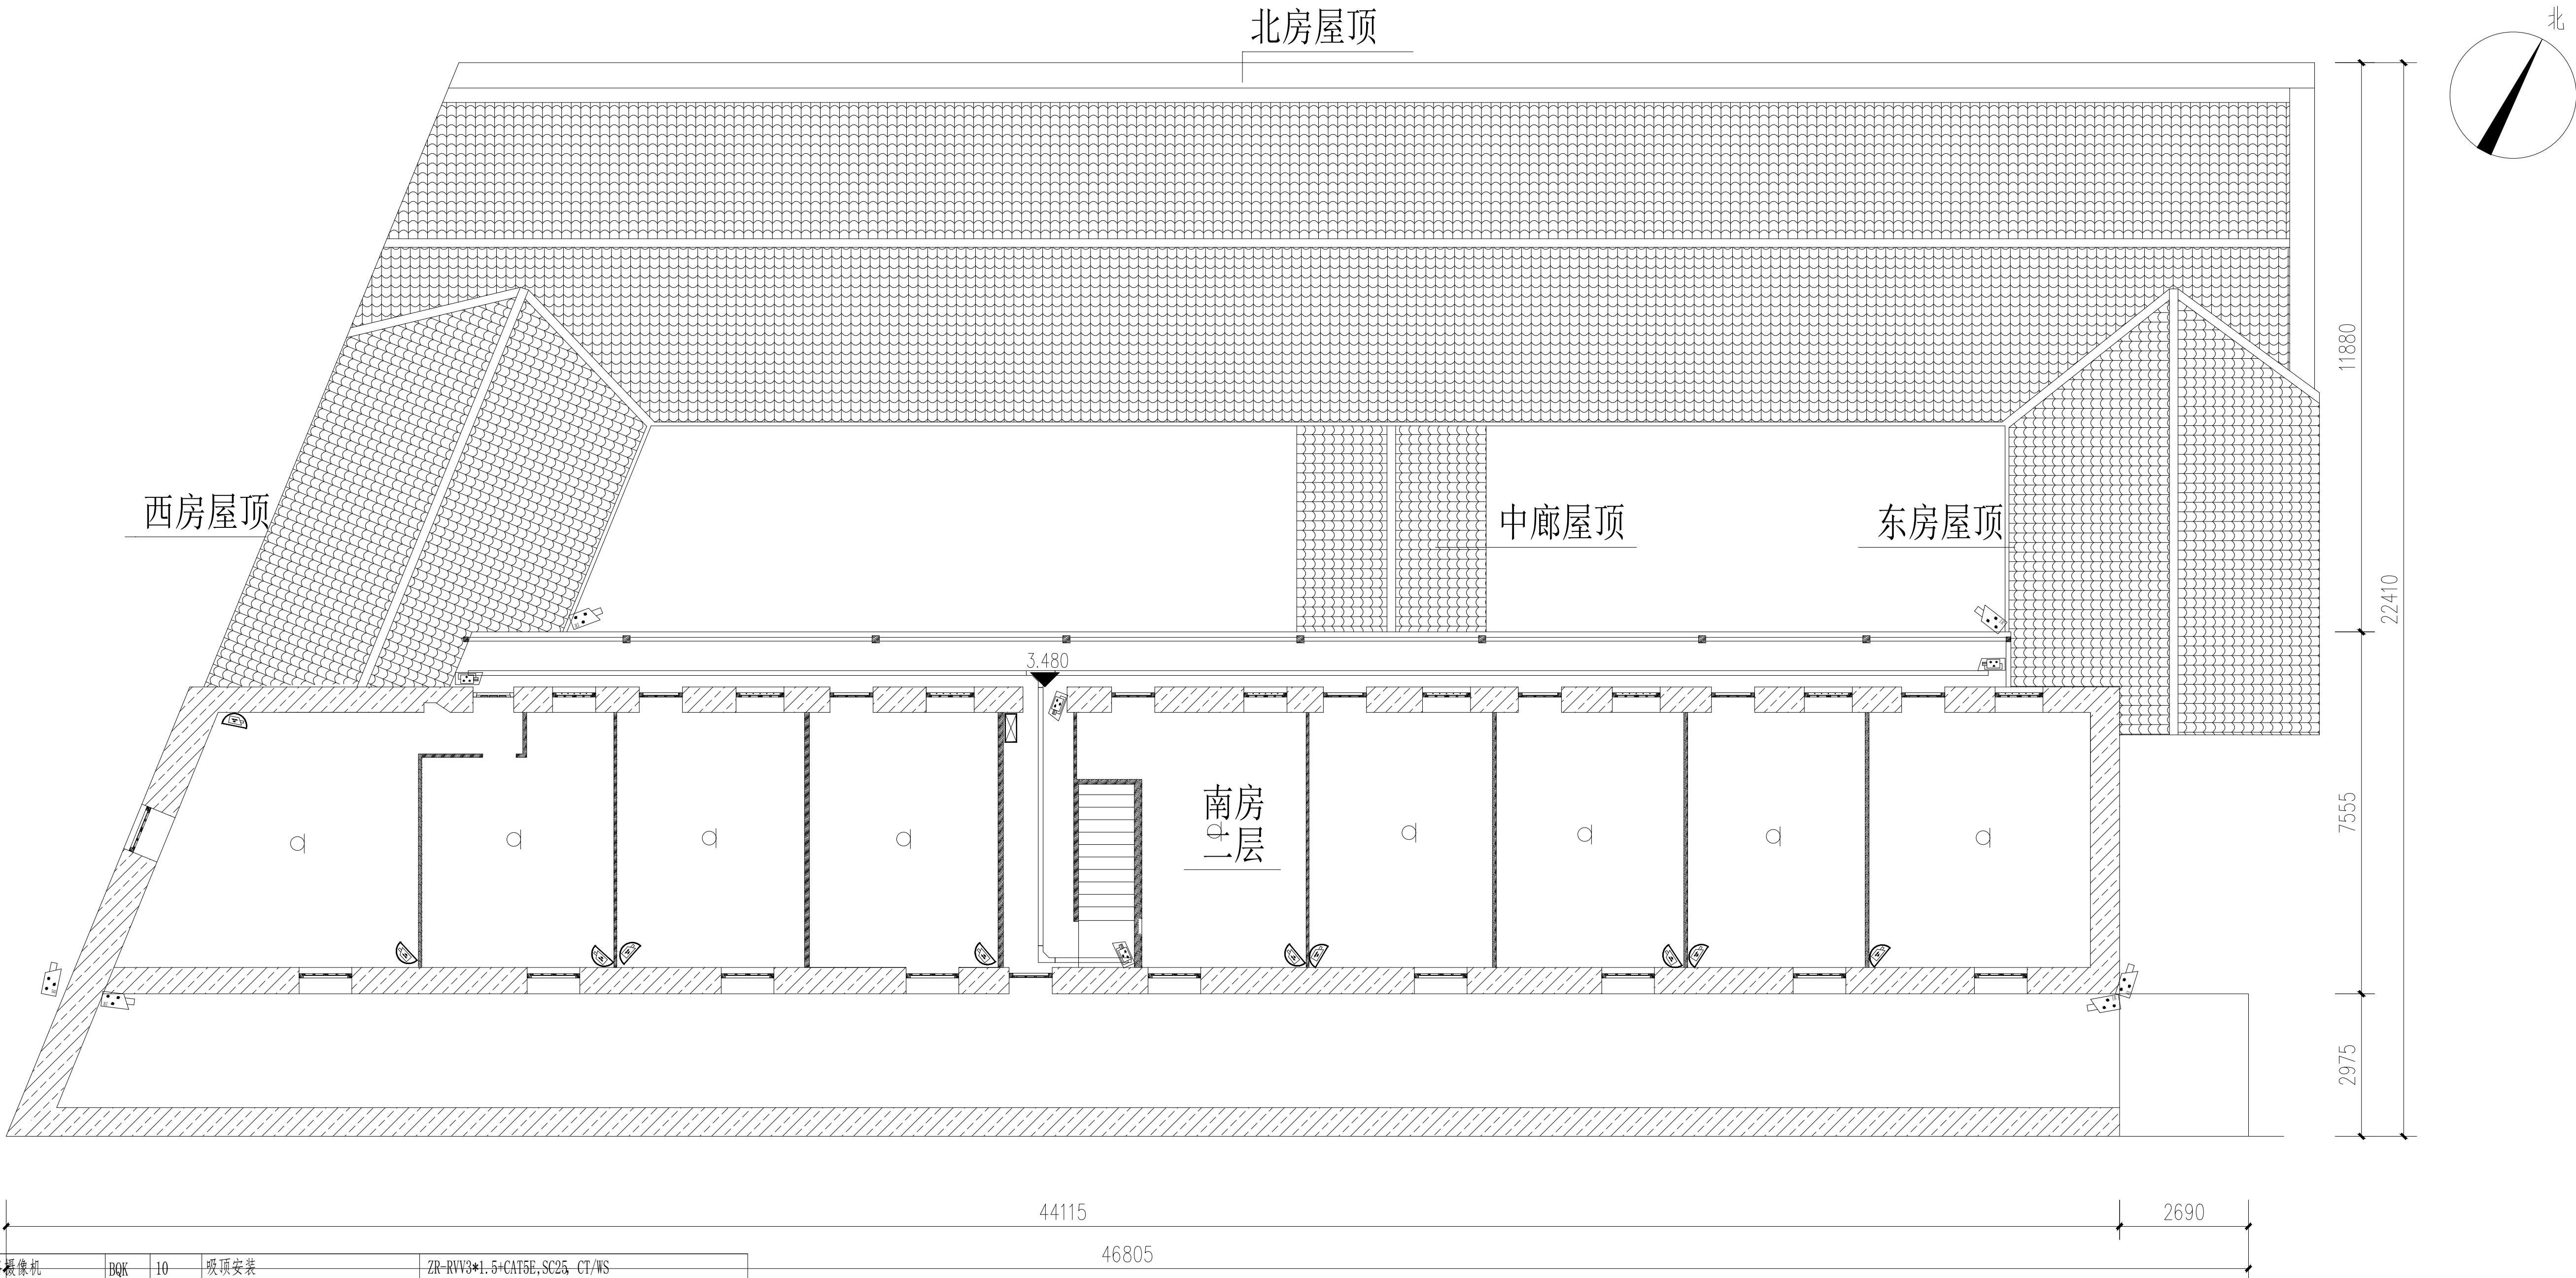

6		半球网络摄像机	BQK	10	吸顶安装	ZR-RVV3*1.5+CAT5E, SC25, CT/WS
5		拾音器	SY	9	顶部安装	ZR-RVP4*1.0, JDG25, CT/WS
4		球型网络摄像机	QJK		壁装, H≥2.5m / 立杆安装	ZR-RVV3*1.5+CAT5E, SC25, CT/WS
3		室外枪型网络摄像机	SJK	6	壁装, H≥2.5m / 立杆安装	ZR-RVV3*1.5+CAT5E, JDG/SC25, CT/WS
2		室内枪型网络摄像机	JK	4	壁装, H≥2.5m	CAT6, JDG25, CT/WS
1		客流量统计摄像机	KJK		顶部安装	ZR-RVV2*1.0, JDG25, CT/WS
序号	图例	名称	编号	数量	安装方式	管线

院落三层总平面图 (二)

1:110

附 注

1. 未加盖出图专用章及注册执业章图纸无效;
2. 本作品权益属南京大学城市规划设计研究院有限公司 ;
3. 不得量取图纸尺寸施工;
4. 如有任何不详事宜, 请在施工前与设计师会商。
5. 本图设计内容未经设计师许可不得在其它地方使用。

院出图专用章:

NADRI PERMISSION STAMP:

建设单位

CLIENT

连云港市重点文物保护研究所

工程名称

PROJECT TITLE


上海大旅社

图纸名称

DWG TITLE

院落二层总平面图 (二)

	实 名 NAME TYPED	签 名 SIGNATURE
审 定 Approved		
审 核 Examined		
项目负责 Project Mgr.		
专业负责 Job Mgr.		
校 对 Checked		
设 计 Design		
制 图 Drawn		
设计编号 Job No.		
专 业 Design Stage	文 保	图纸编号 Dwg No.
设计阶段 Design Stage	施工图	比 例 Scale
版 本 Rev.	1	日 期 DATE
		10
		1:110

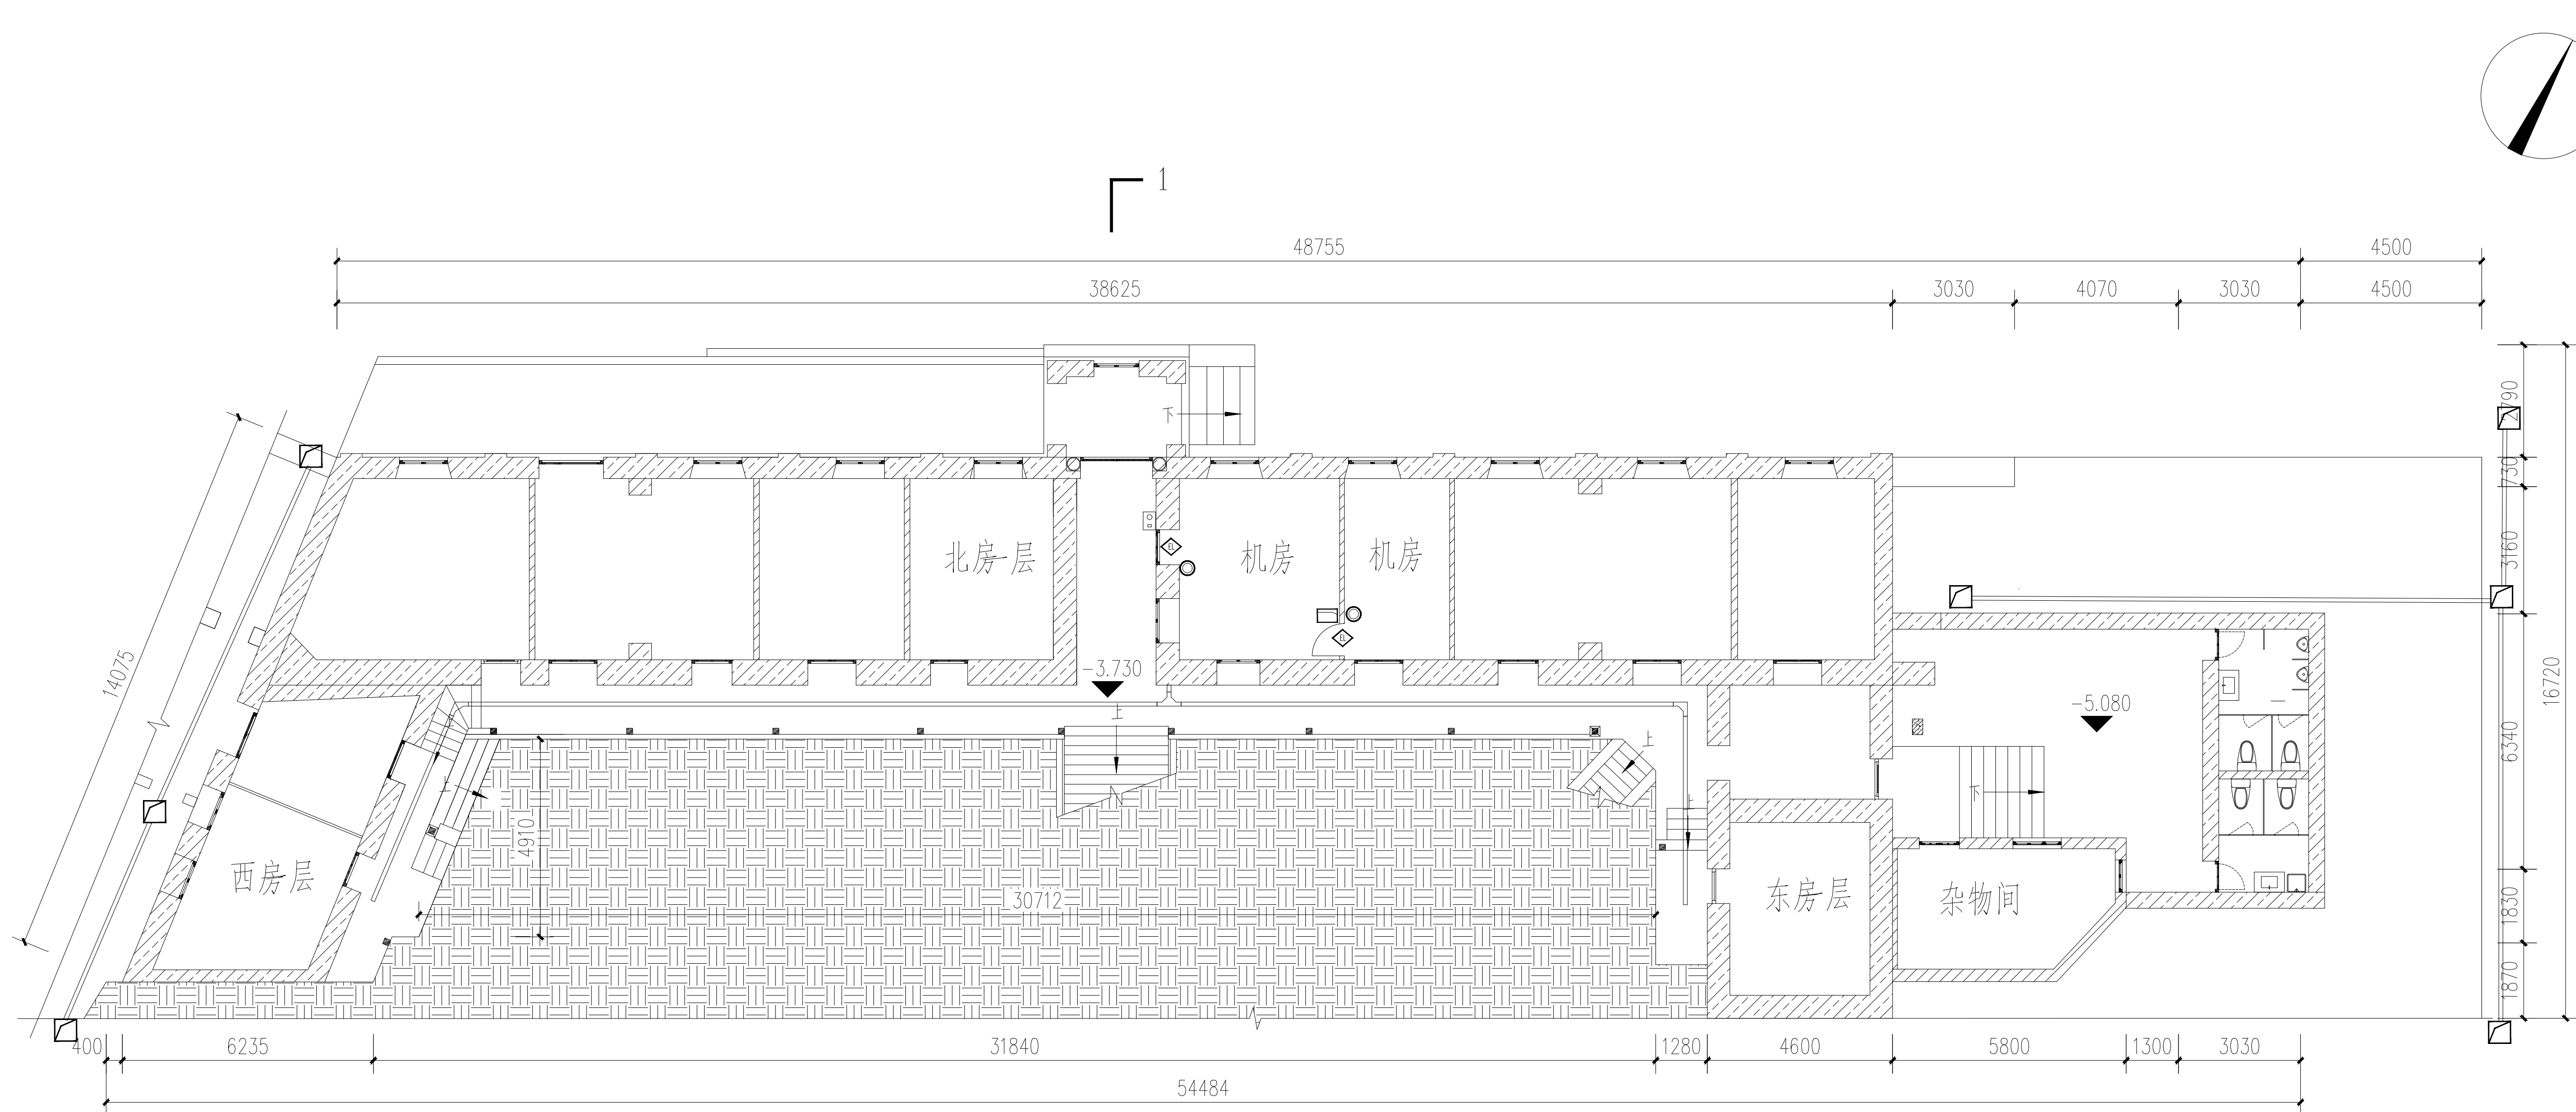

附 注

院出图专用章:

建设单位


连云港市重点文物保护研究所

上海大旅社

院落一层总平面图

设计编号 Job No.		图纸编号 Dwg No.	08
专 业 Design Stage	文 保	比 例 Scale	1:130
设计阶段 Design Stage	施工图		
版 本 Rev.	1	日 期 DATE	

院落一层总平面图 (1:110)

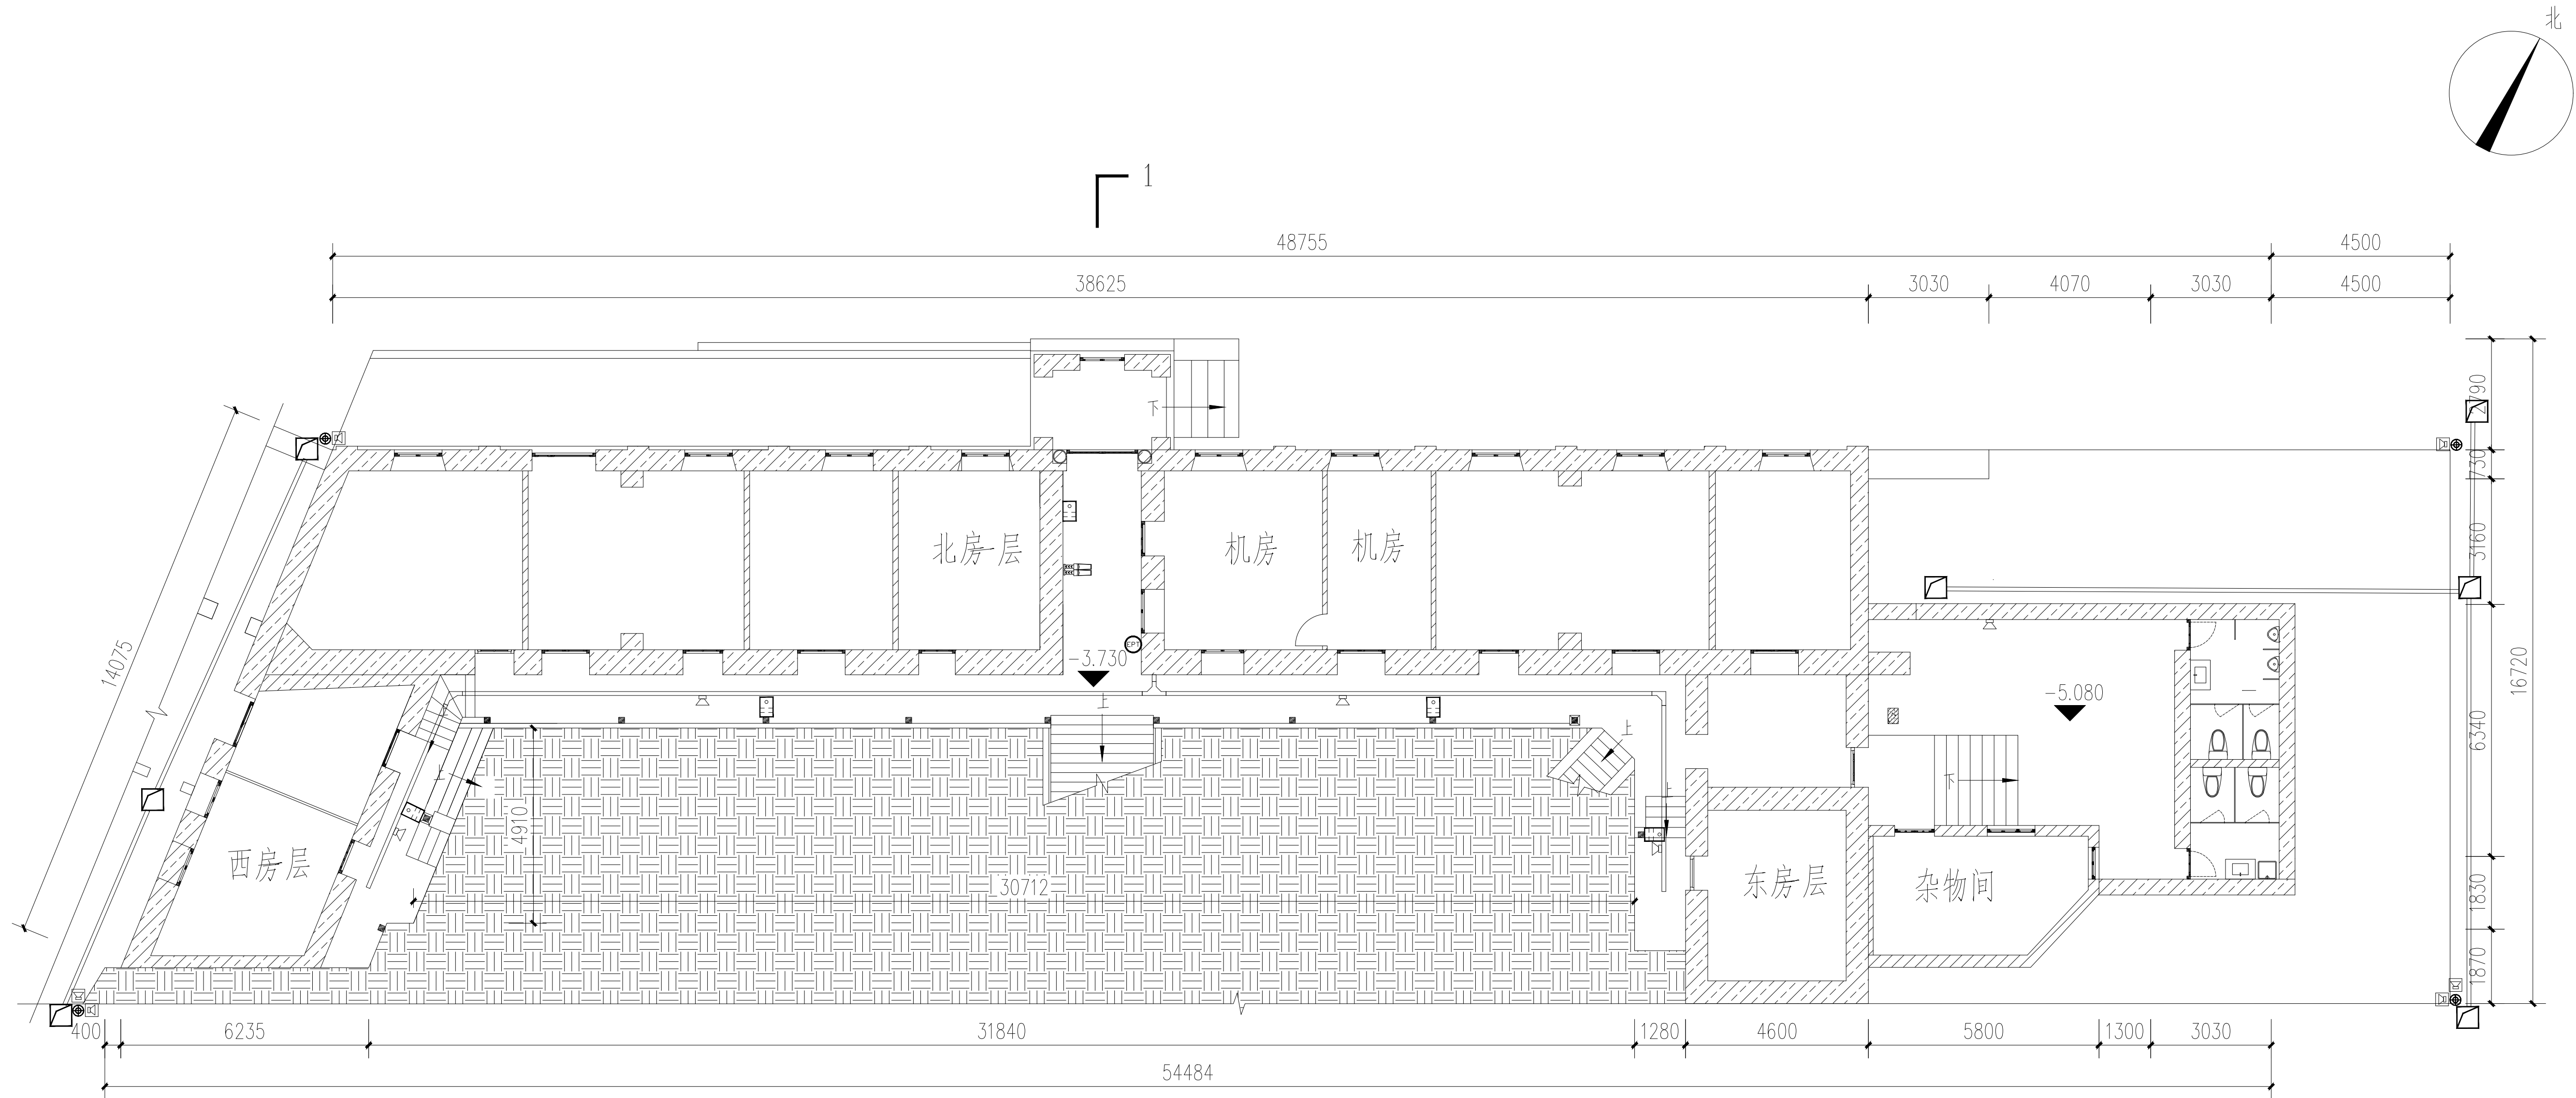

- 附 注
1. 未加盖出图专用章及注册执业章图纸无效；
 2. 本作品权益属南京大学城市规划设计研究院有限公司；
 3. 不得量取图纸尺寸施工；
 4. 如有任何不详事宜，请在施工前与设计师会商。
 5. 本图设计内容未经设计师许可不得在其它地方使用。

院出图专用章：
NADRI PERMISSION STAMP:

建设单位 CLIENT

连云港市重点文物保护研究所

工程名称 PROJECT TITLE

上海大旅社


图纸名称 DWG TITLE

院落一层总平面图

	实 名 NAME TYPED	签 名 SIGNATURE
审 定 Approved		
审 核 Examined		
项目负责 Project Mgr.		
专业负责 Job Mgr.		
校 对 Checked		
设 计 Design		
制 图 Drawn		
设计编号 Job No.		
专 业 Design Stage	文 保	图纸编号 Dwg No.
设计阶段 Design Stage	施工图	比 例 Scale
版 本 Rev.	1	日 期 DATE

院落一层总平面图:130

5		手持金属探测器	JS	2		
4		防爆灯	FB	1		
3		一键对讲	YJ	5	抱箍/壁装, H=1.5m	ZR-RVV3*1.5+CAT5E, JDG25, CT/WS
2		防水音柱	YZ	6	抱箍/吸顶安装, H≥2.5m /立杆安装	ZR-RVV3*1.5+CAT5E, JDG/SC25, CT/WS
1		壁挂扬声器	YX	5	抱箍/吸顶安装, H≥2.5m	CAT5E, JDG25, CT/WS
序号	图例	名称	编号	数量	安装方式	管线

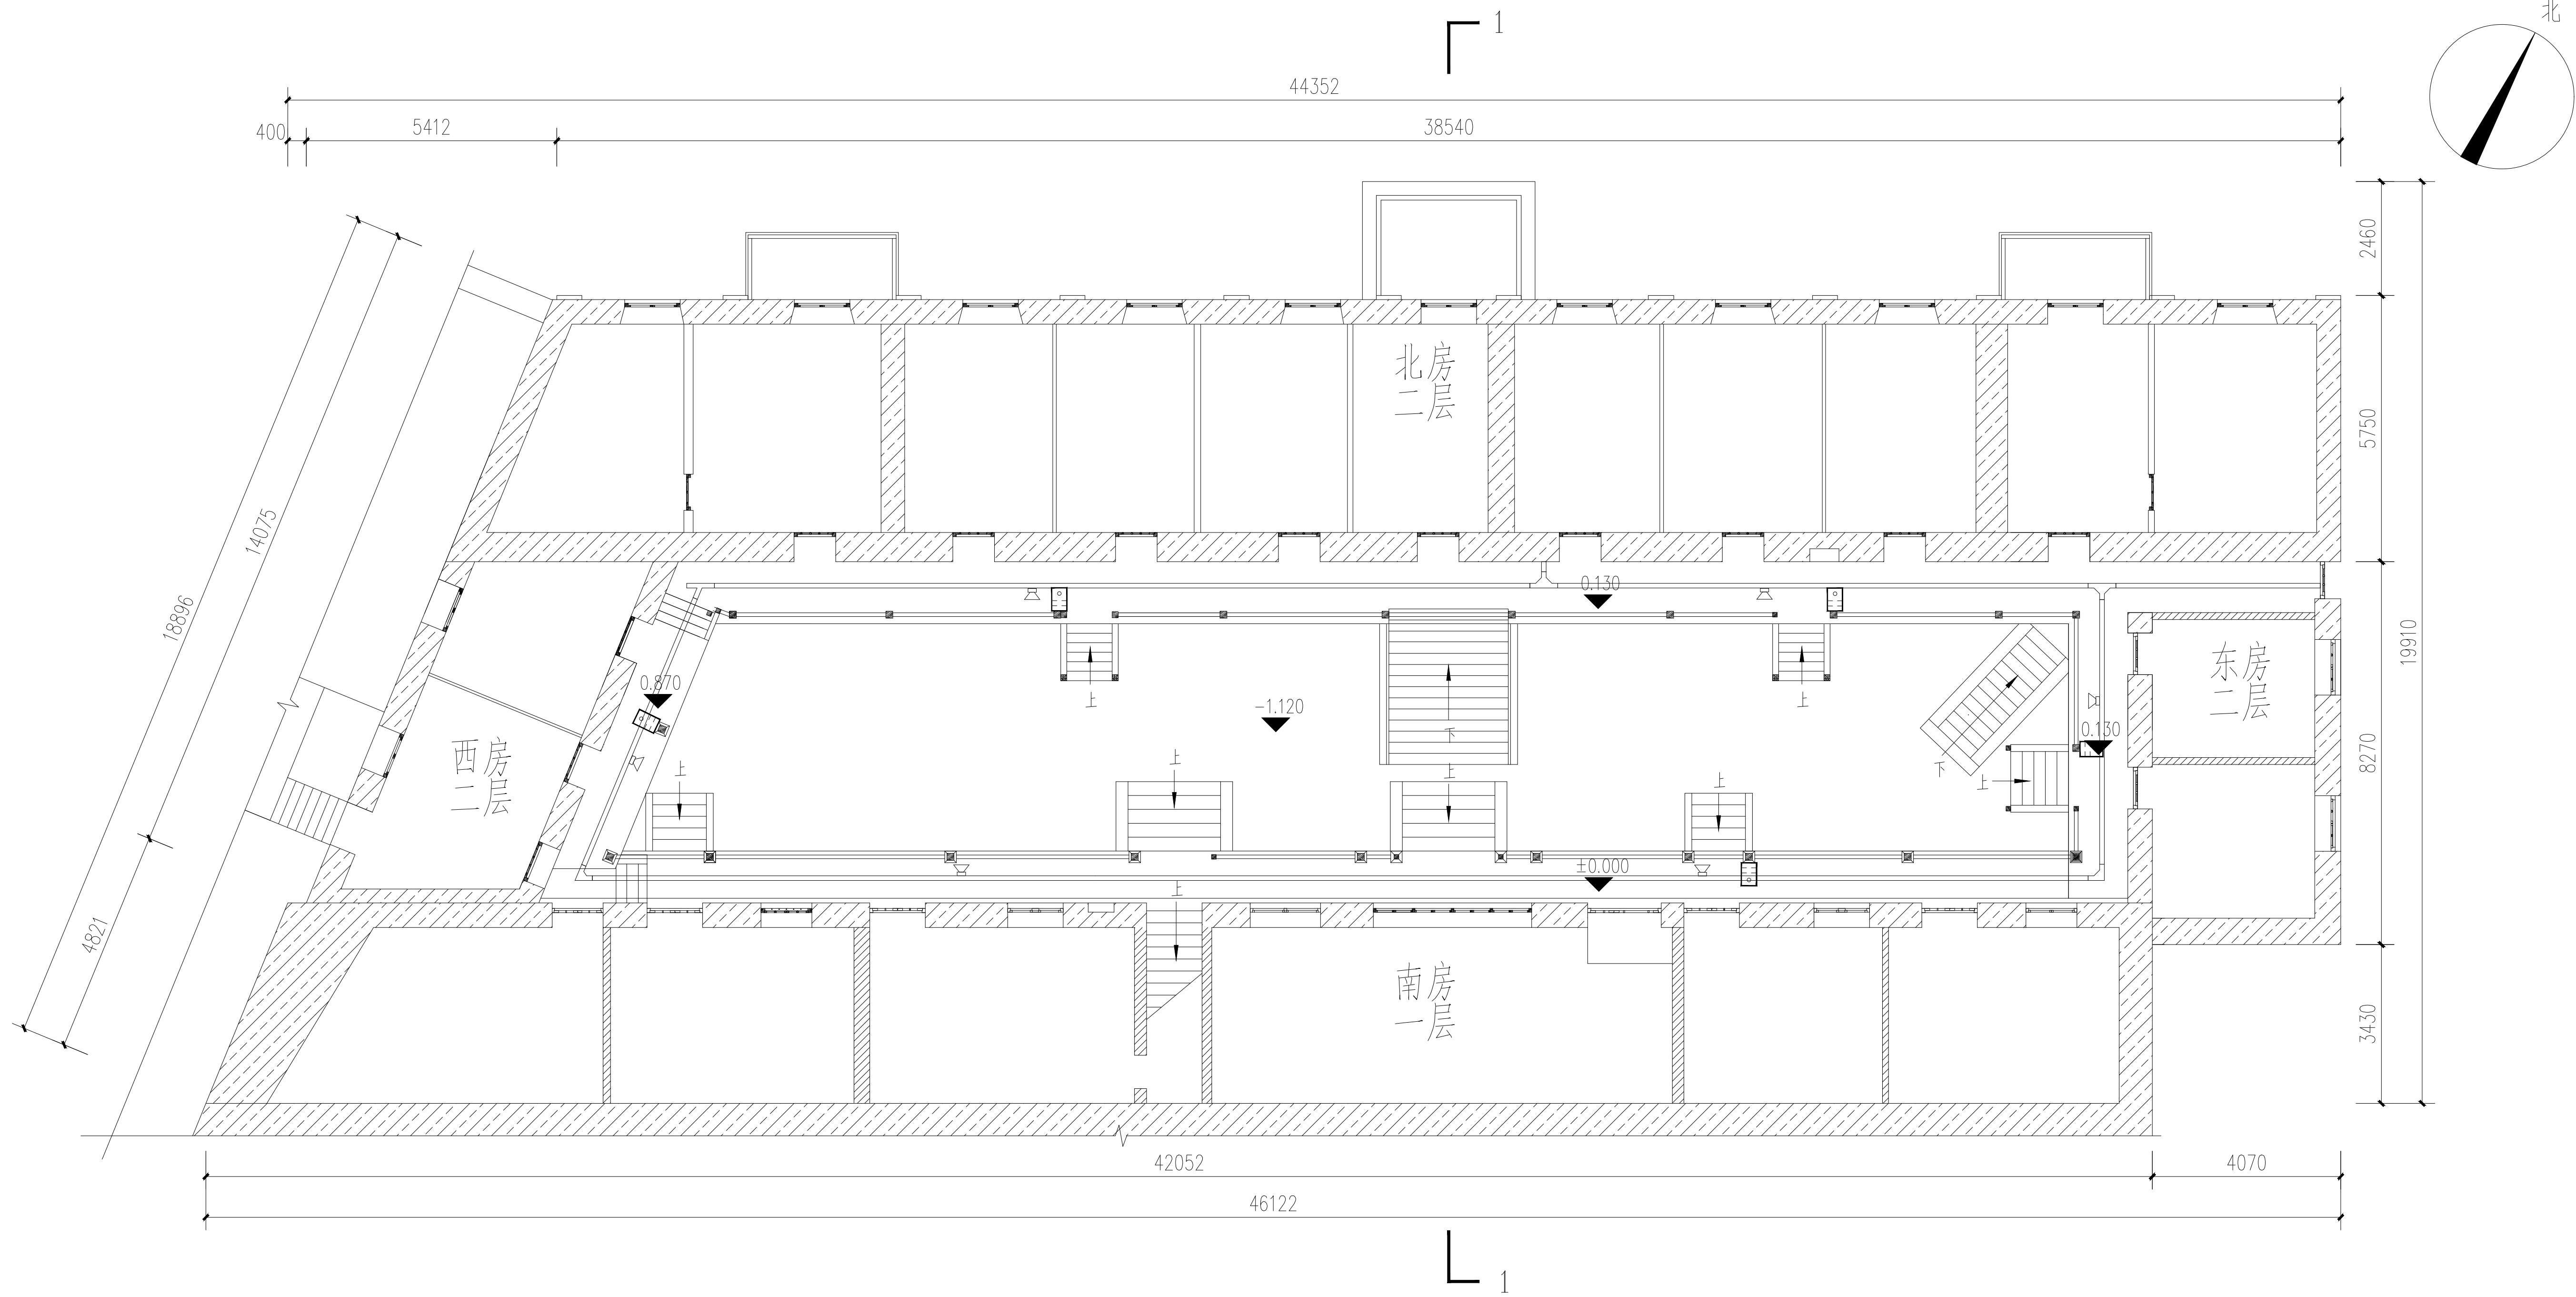

- 附 注
1. 未加盖出图专用章及注册执业章图纸无效；
 2. 本作品权益属南京大学城市规划设计研究院有限公司；
 3. 不得量取图纸尺寸施工；
 4. 如有任何不详事宜，请在施工前与设计师会商。
 5. 本图设计内容未经设计师许可不得在其它地方使用。

院出图专用章：
NADRI PERMISSION STAMP:

建设单位 CLIENT

连云港市重点文物保护研究所

工程名称 PROJECT TITLE

上海大旅社


图纸名称 DWG TITLE

院落二层总平面图（一）

	实 名 NAME TYPED	签 名 SIGNATURE
审 定 Approved		
审 核 Examined		
项目负责 Project Mgr.		
专业负责 Job Mgr.		
校 对 Checked		
设 计 Design		
制 图 Drawn		
设计编号 Job No.		
专 业 Design Stage	文 保	图纸编号 Dwg No.
设计阶段 Design Stage	施工图	比 例 Scale
版 本 Rev.	1	日 期 DATE
		09
		1:110

院落二层总平面图 (1:110)

2		一键对讲	YJ	5	抱箍/壁装, H=1.5m	ZR-RVV3*1.5+CAT5E, JDG25, CT/WS
1		壁挂扬声器	YX	6	抱箍/壁装, H≥2.5m	CAT5E, JDG25, CT/WS
序号	图例	名称	编号	数量	安装方式	管线

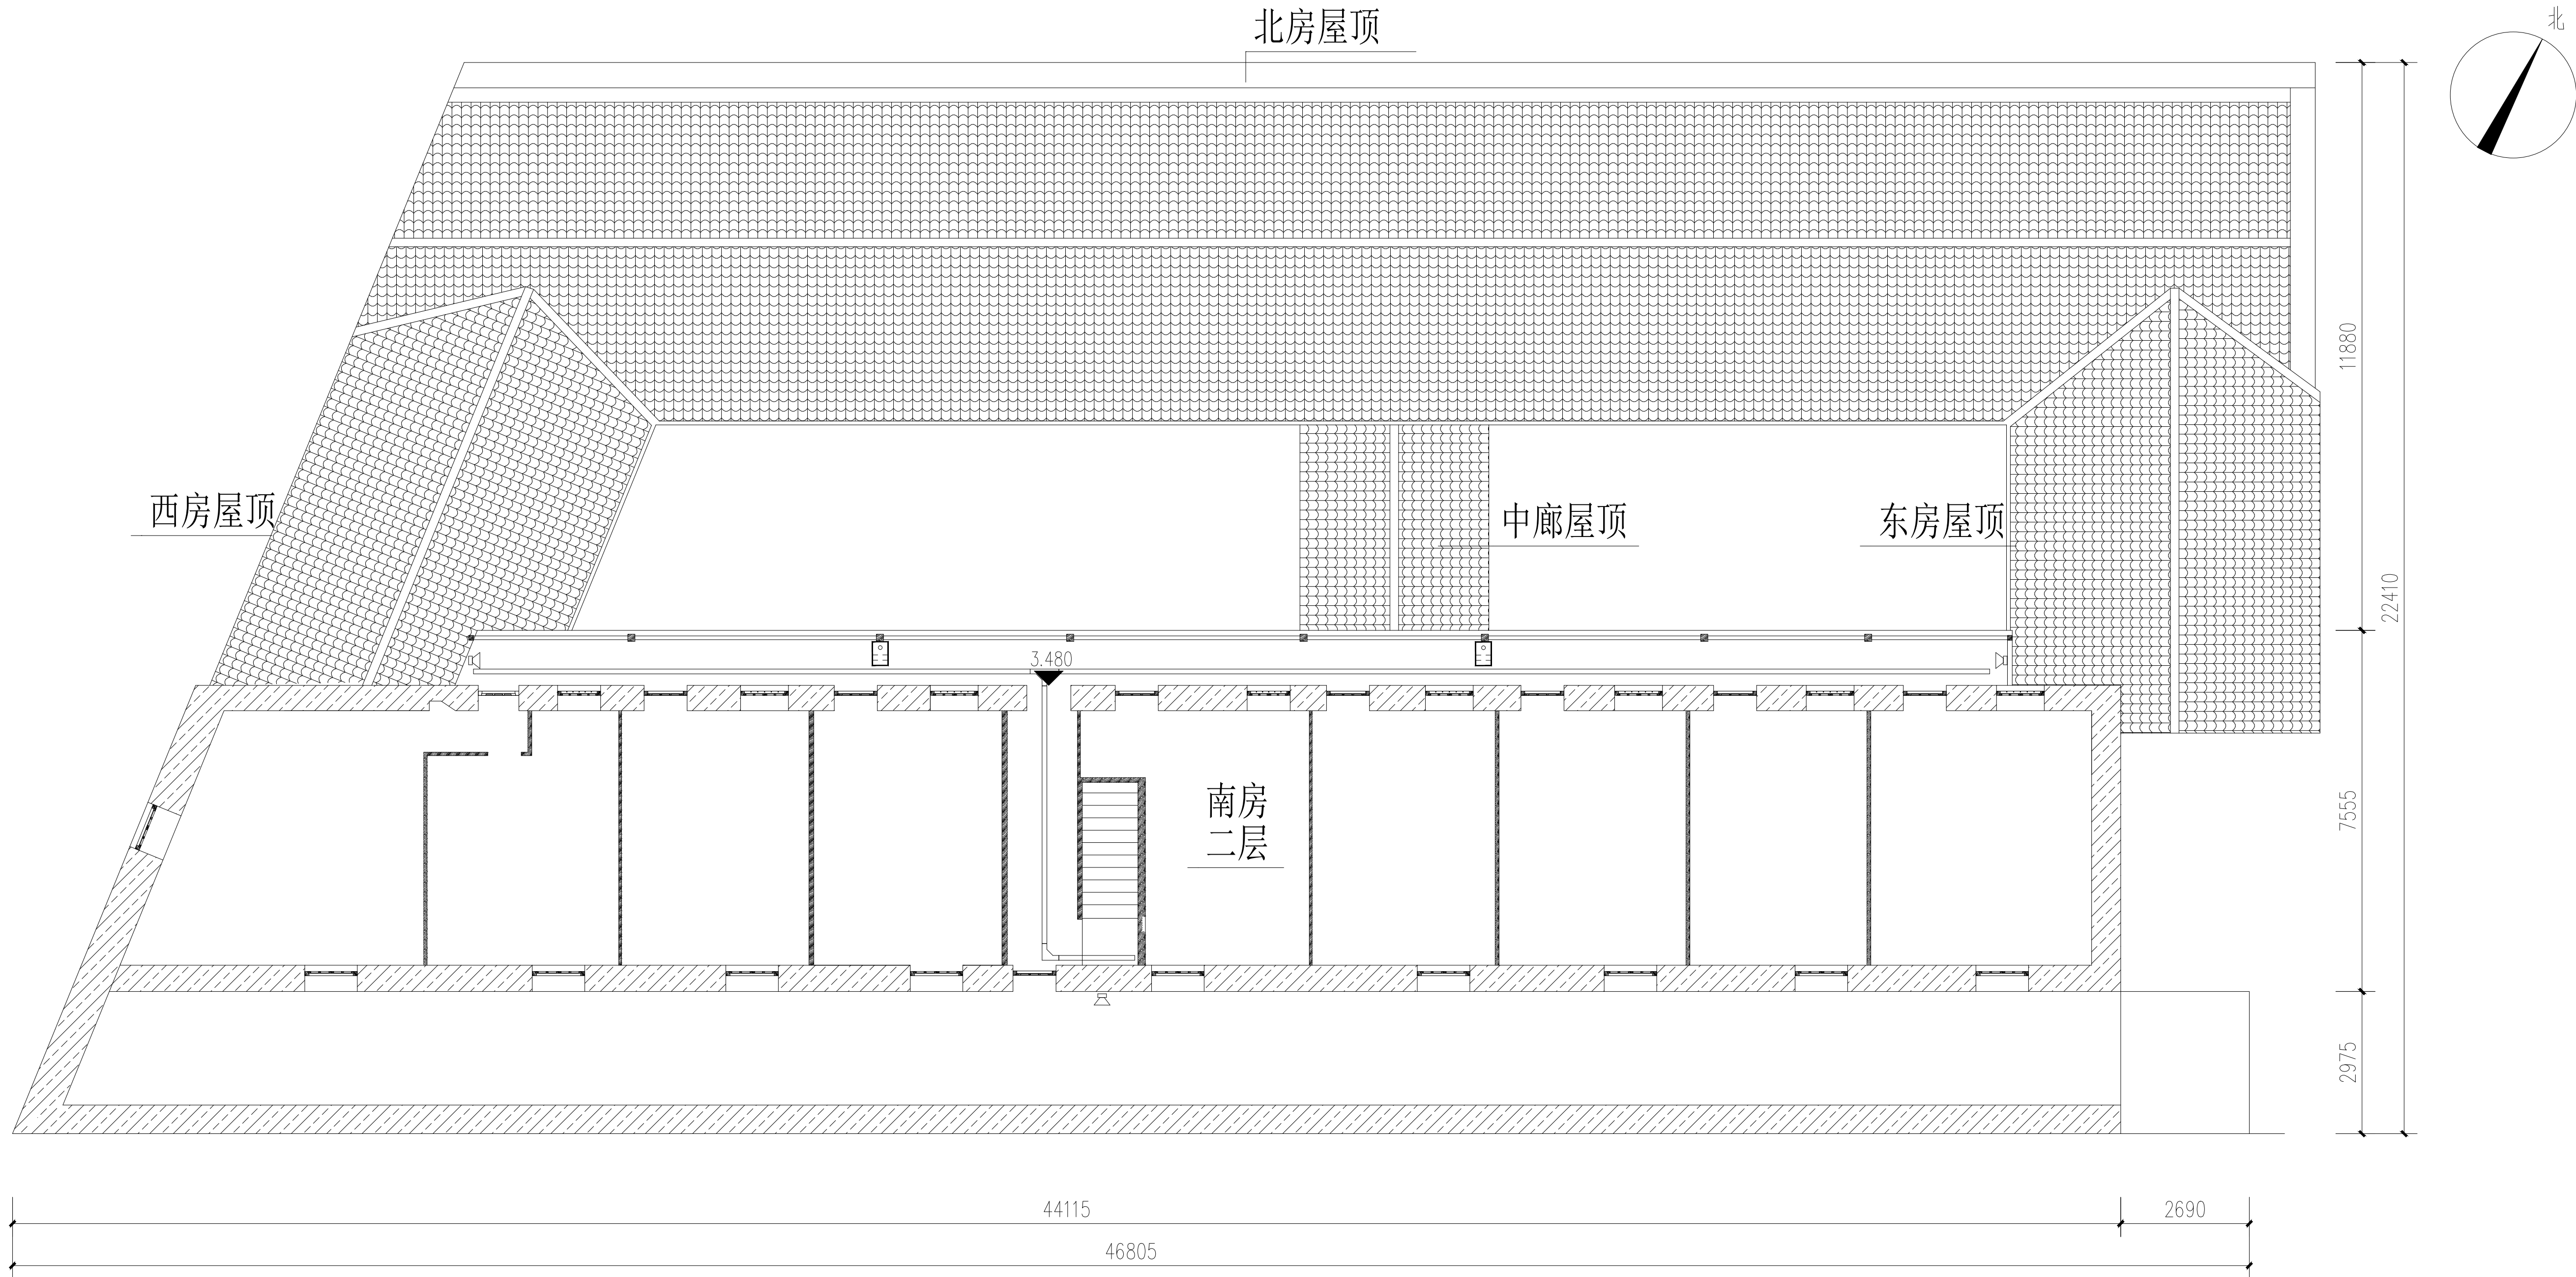

5		手持金属探测器	JS			
4		防爆罐	FB			
3		一键对讲	YJ	2	抱箍/壁装, H=1.5m	ZR-RVV3*1.5+CAT5E, JDG25, CT/WS
2		防水音柱	YZ		抱箍/吸顶安装, H≥2.5m / 立杆安装	ZR-RVV3*1.5+CAT5E, JDG/SC25, CT/WS
1		壁挂扬声器	YX	3	抱箍/吸顶安装, H≥2.5m	CAT5E, JDG25, CT/WS
序号	图例	名称	编号	数量	安装方式	管线

院落二层总平面图 (1/10)

- 附 注
- 未加盖出图专用章及注册执业章图纸无效；
 - 本作品权益属南京大学城市规划设计研究院有限公司；
 - 不得量取图纸尺寸施工；
 - 如有任何不详事宜，请在施工前与设计师会商。
 - 本图设计内容未经设计师许可不得在其它地方使用。

院出图专用章：
NADRI PERMISSION STAMP:

建设单位 CLIENT

连云港市重点文物保护研究所

工程名称 PROJECT TITLE

上海大旅社


图纸名称 DWG TITLE

院落二层总平面图（二）

	实 名 NAME TYPED	签 名 SIGNATURE
审 定 Approved		
审 核 Examined		
项目负责 Project Mgr.		
专业负责 Job Mgr.		
校 对 Checked		
设 计 Design		
制 图 Drawn		
设计编号 Job No.		
专 业 Design Stage	文 保	图纸编号 Dwg No.
设计阶段 Design Stage	施工图	比 例 Scale
版 本 Rev.	1	日 期 DATE

10

1:110

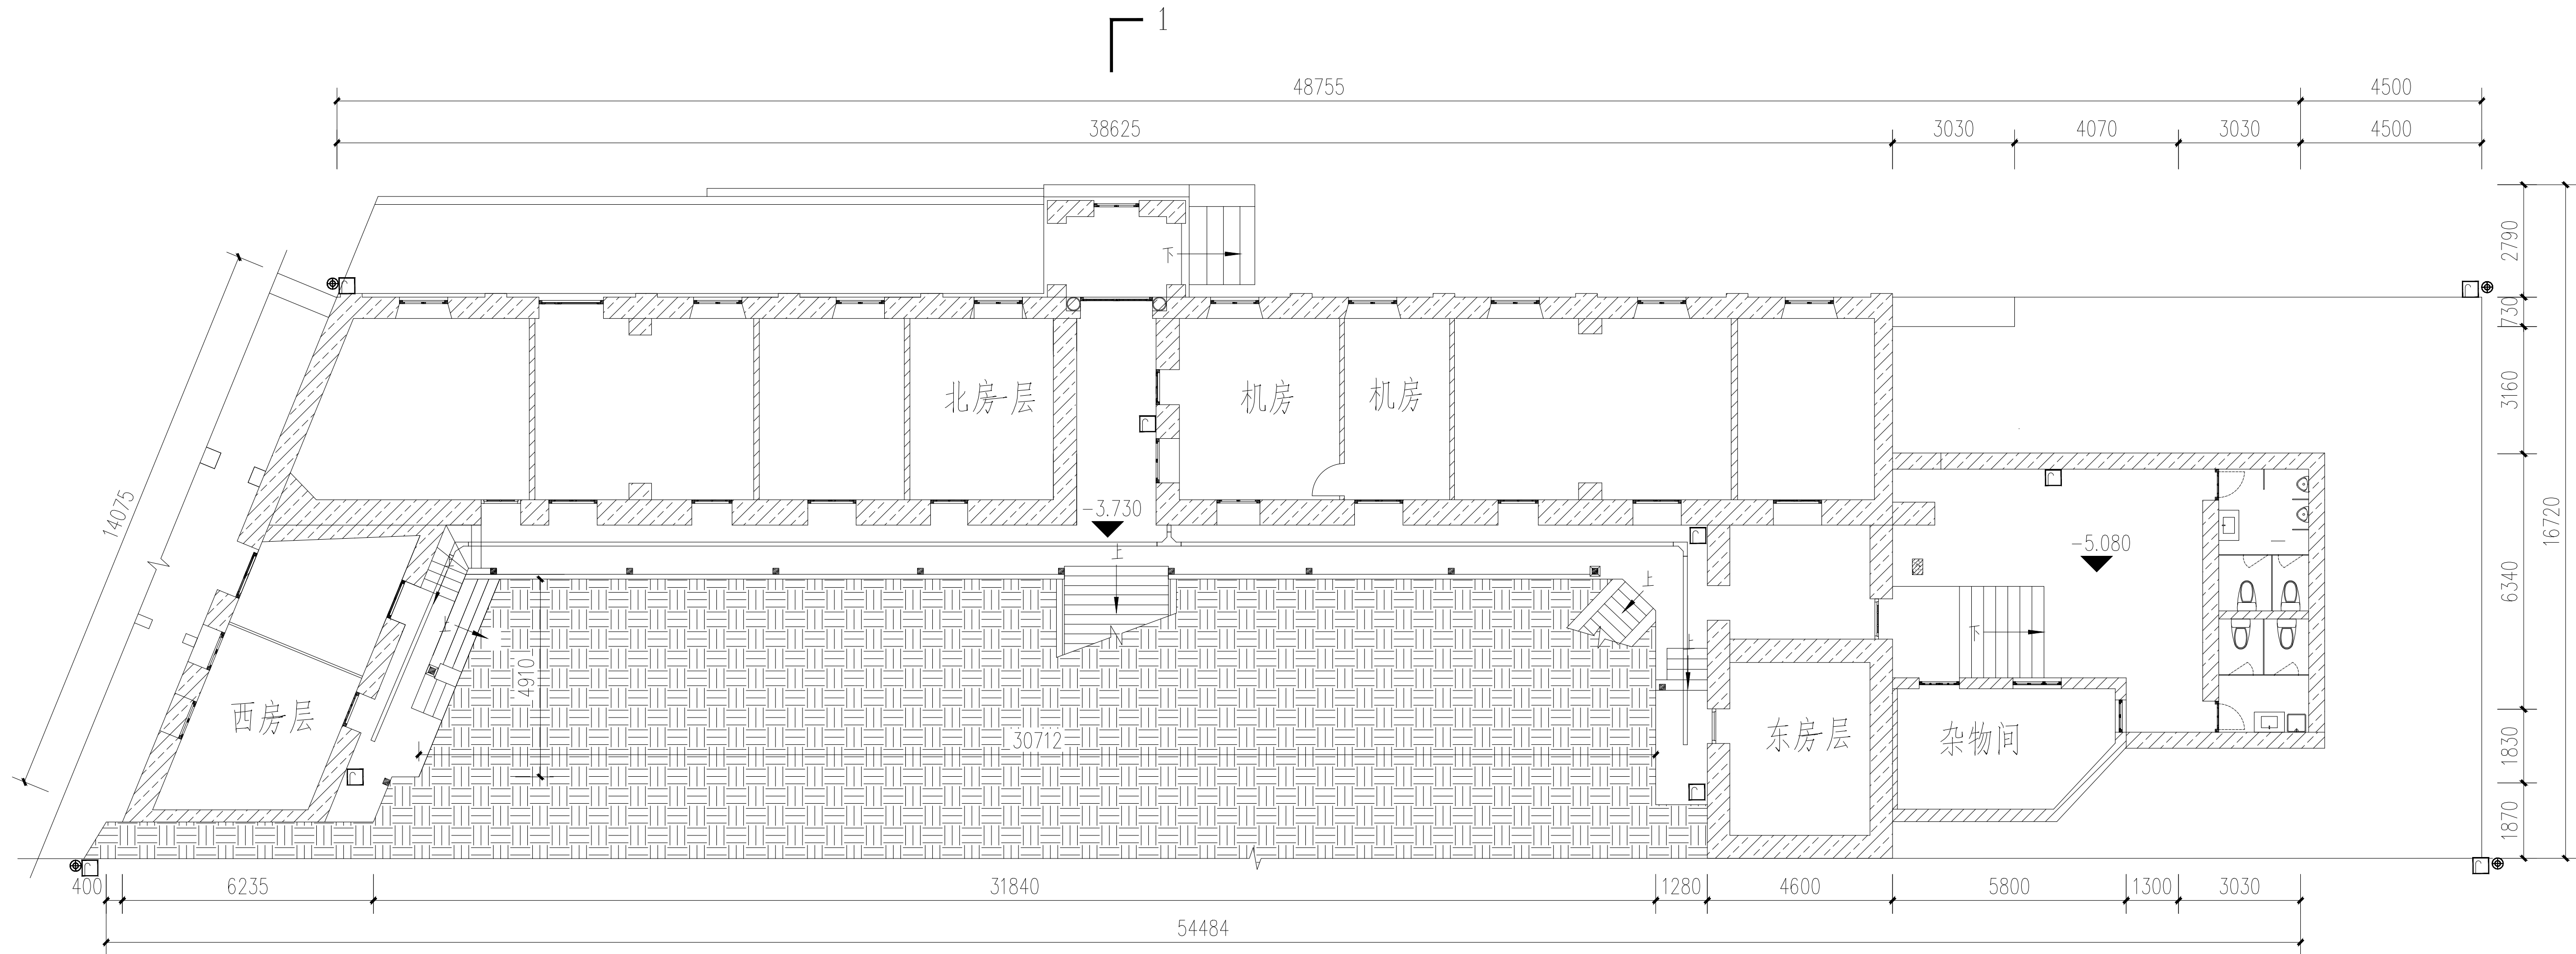

院落一层总平面图:130

1		变更点	XG	9
序号	图例	名称	编号	数量

附 注

1. 未加盖出图专用章及注册执业章图纸无效;
2. 本作品权益属南京大学城市规划设计研究院有限公司 ;
3. 不得量取图纸尺寸施工;
4. 如有任何不详事宜, 请在施工前与设计师会商。
5. 本图设计内容未经设计师许可不得在其它地方使用。

院出图专用章:

NADRI PERMISSION STAMP:

建设单位

CLIENT

连云港市重点文物保护研究所

工程名称

PROJECT TITLE


上海大旅社

图纸名称

DWG TITLE

院落一层总平面图



	实 名 NAME TYPED	签 名 SIGNATURE
审 定 Approved		
审 核 Examined		
项目负责 Project Mgr.		
专业负责 Job Mgr.		
校 对 Checked		
设 计 Design		
制 图 Drawn		
设计编号 Job No.		
专 业 Design Stage	文 保	图纸编号 Dwg No. 08
设计阶段 Design Stage	施工图	比 例 Scale 1:130
版 本 Rev.	1	日 期 DATE

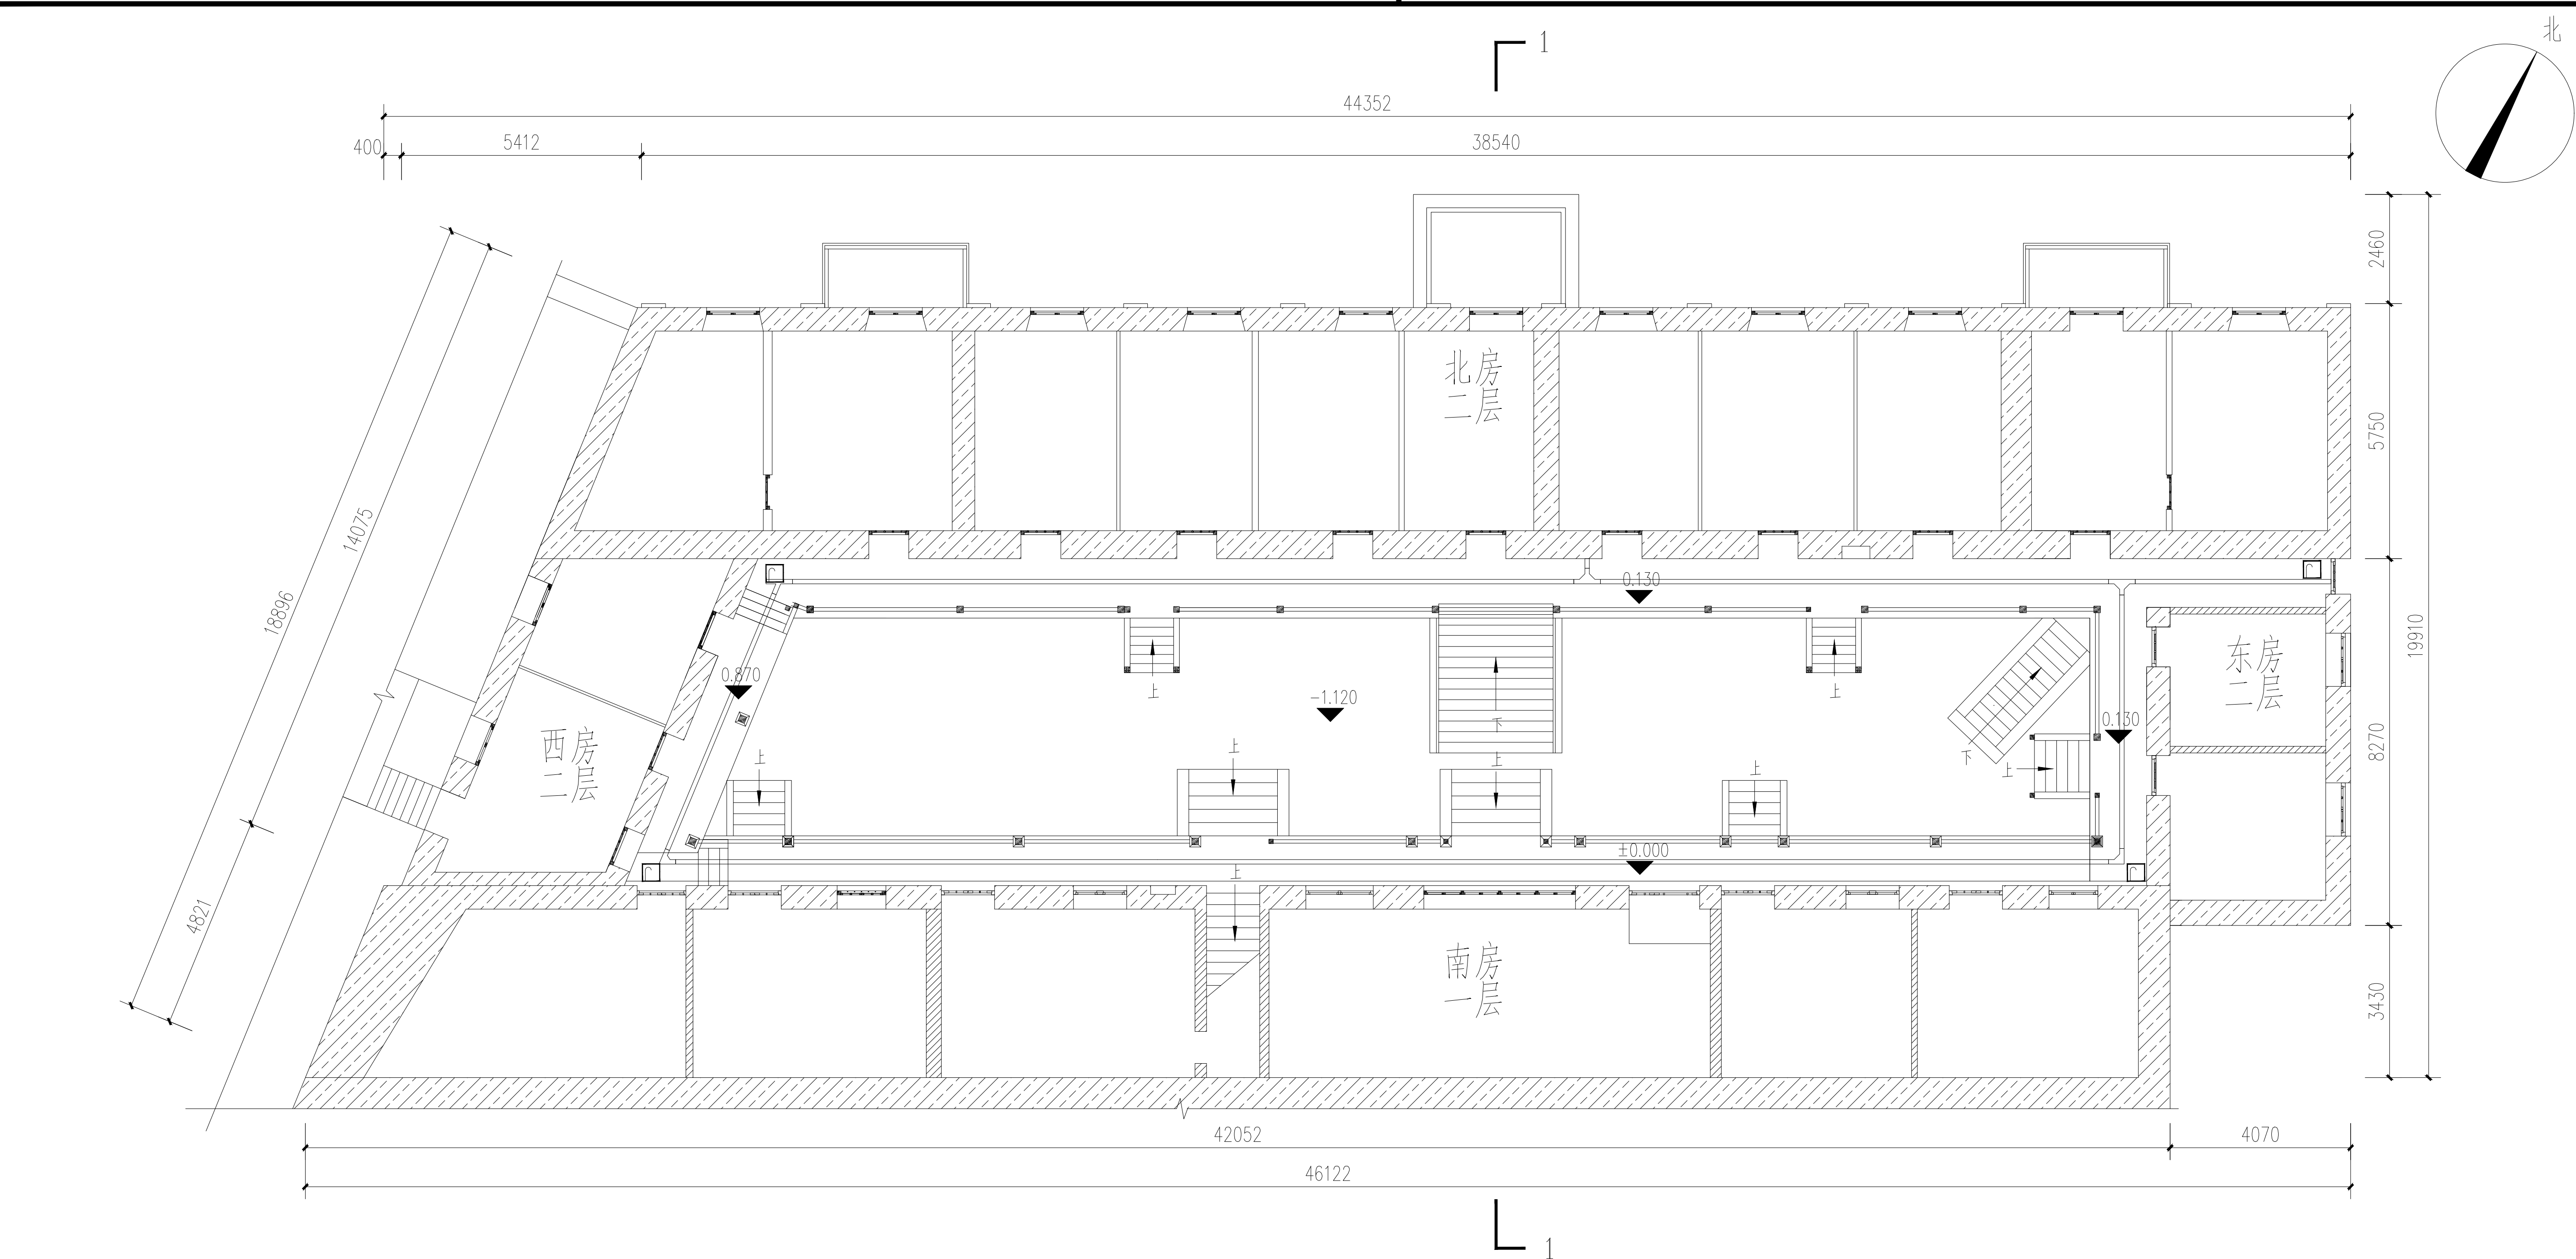

附 注			
1. 未加盖出图专用章及注册执业章图纸无效；			
2. 本作品权益属南京大学城市规划设计研究院有限公司；			
3. 不得量取图纸尺寸施工；			
4. 如有任何不详事宜，请在施工前与设计师会商。			
5. 本图设计内容未经设计师许可不得在其它地方使用。			
院出图专用章： NADRI PERMISSION STAMP:			
建设单位		CLIENT	
连云港市重点文物保护研究所			
工程名称		PROJECT TITLE	
上海大旅社			
图纸名称		DWG TITLE	
院落二层总平面图（一）			
	实 名 NAME TYPED	签 名 SIGNATURE	
审 定 Approved			
审 核 Examined			
项目负责 Project Mgr.			
专业负责 Job Mgr.			
校 对 Checked			
设 计 Design			
制 图 Drawn			
设计编号 Job No.			
专 业 Design Stage	文 保	图纸编号 Dwg No.	09
设计阶段 Design Stage	施工图	比 例 Scale	1:110
版 本 Rev.	1	日 期 DATE	

1	巡更点	XG	4
序号	图例	名称	编号

院落二层总平面图 (1:110)

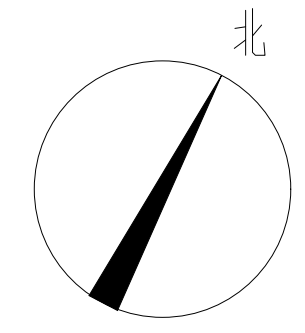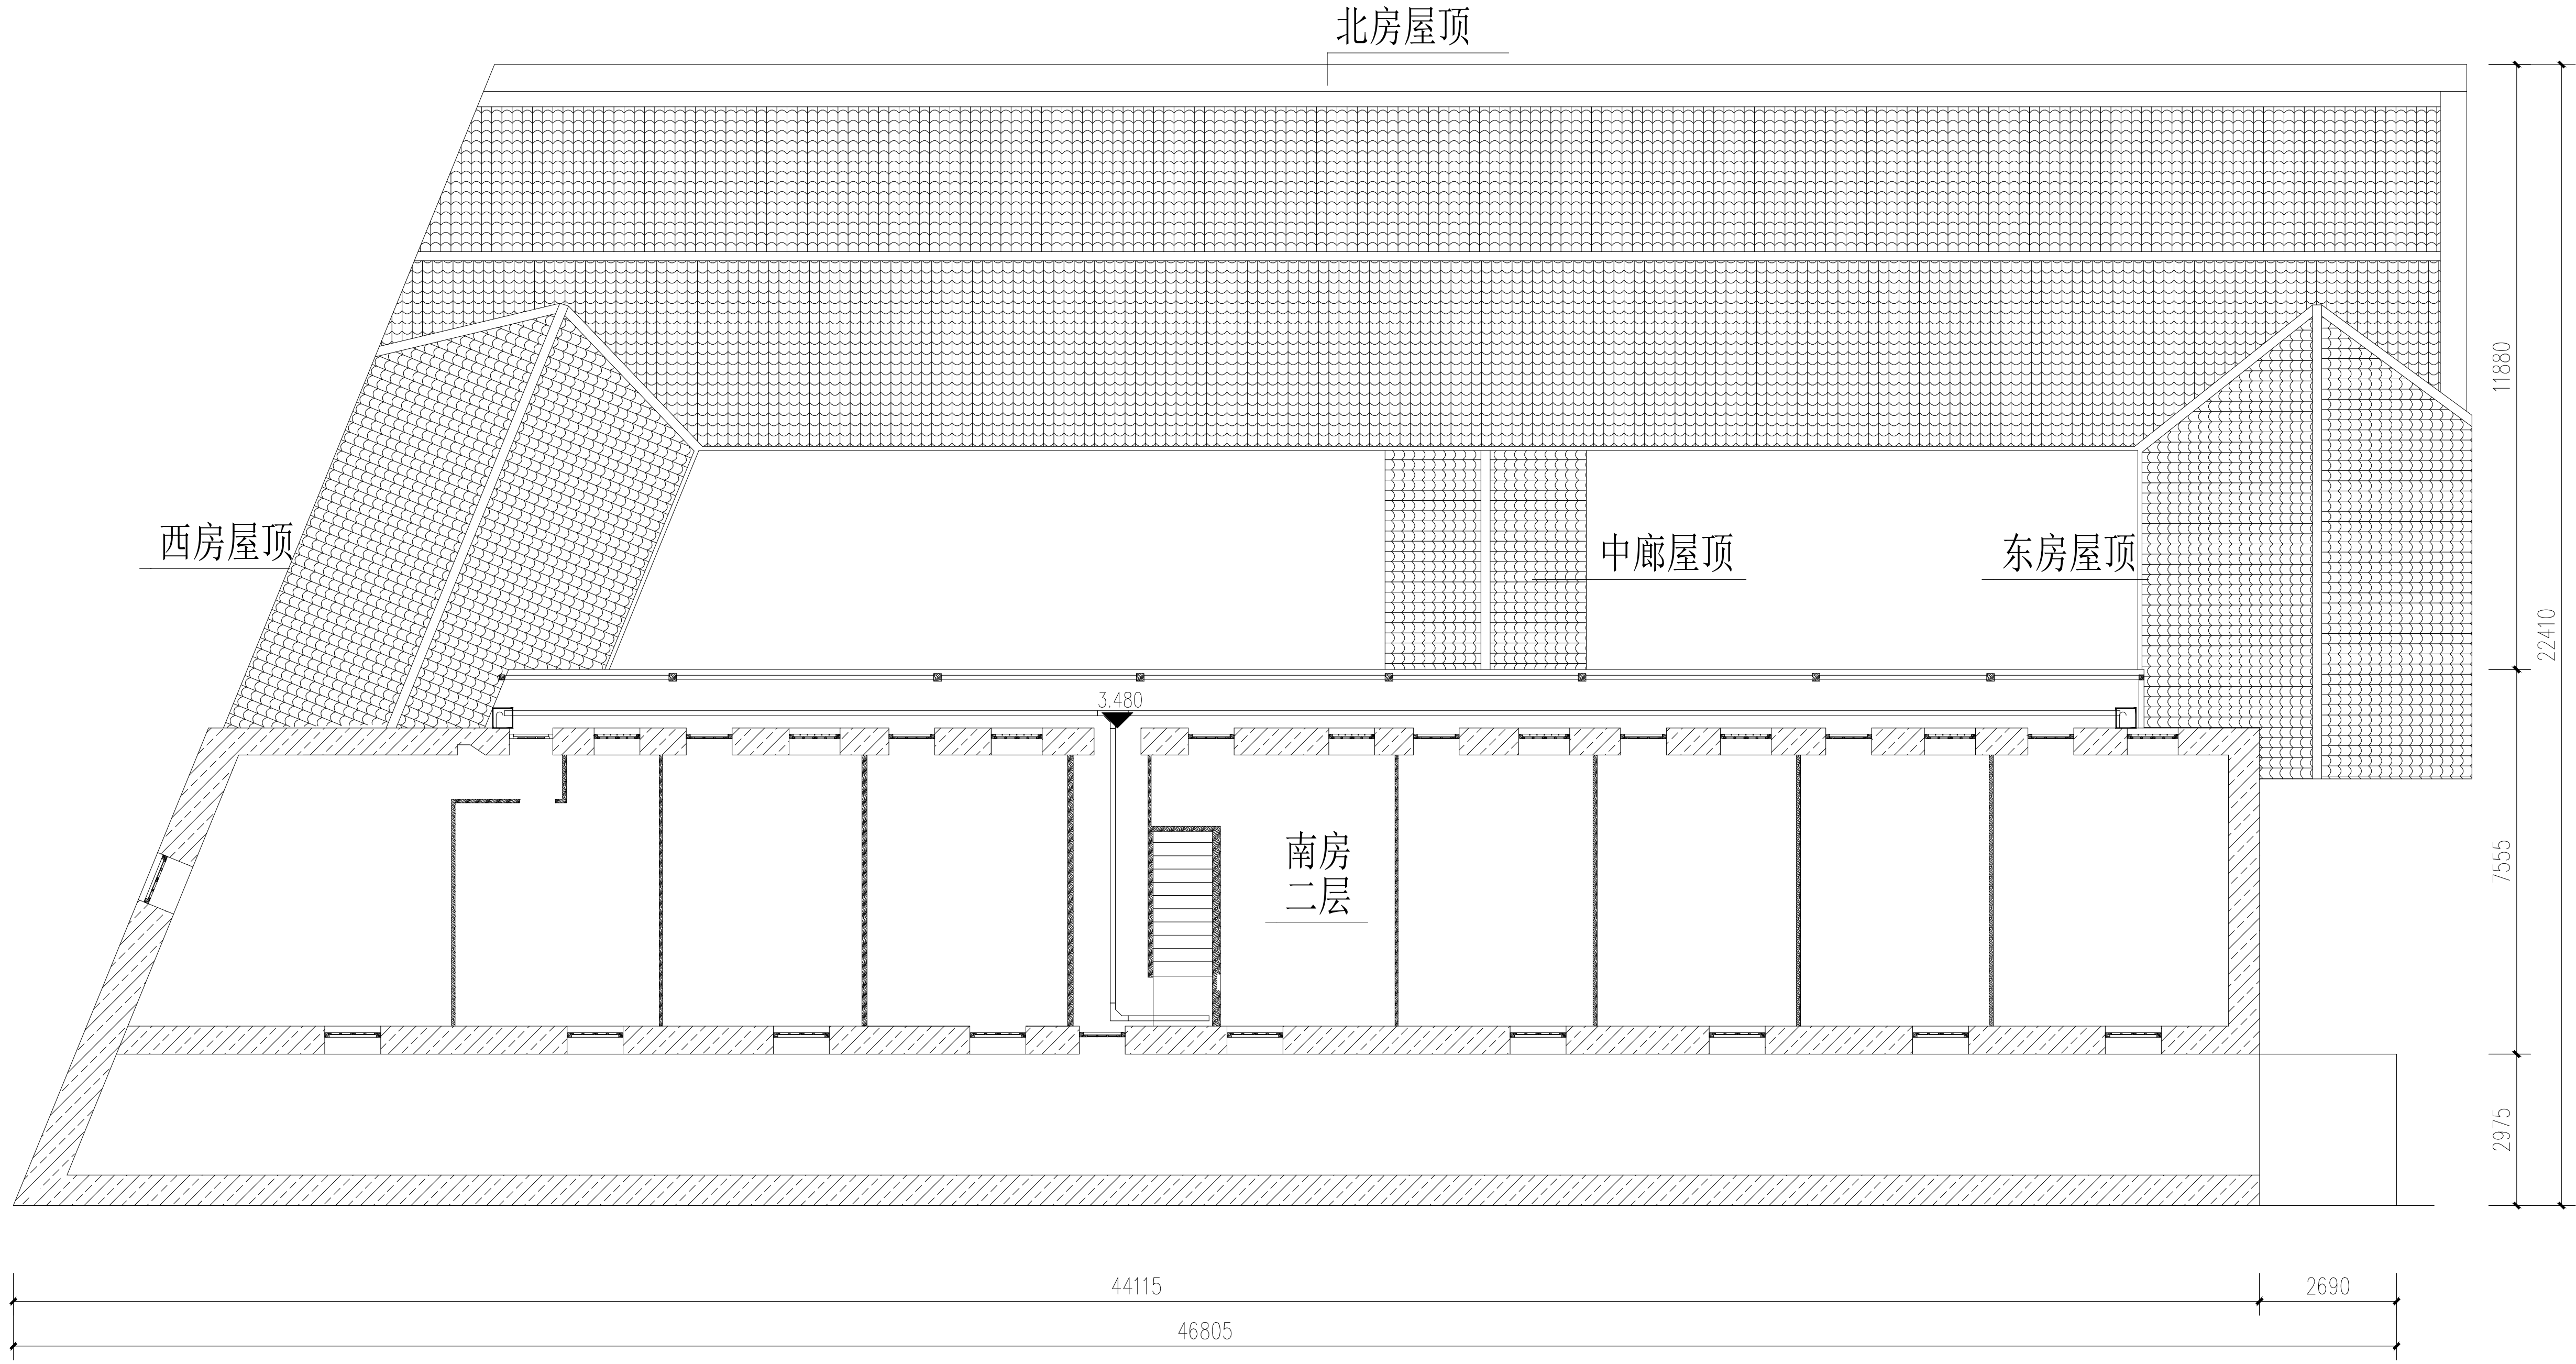

附 注
1. 未加盖出图专用章及注册执业章图纸无效;
2. 本作品权益属南京大学城市规划设计研究院有限公司 ;
3. 不得量取图纸尺寸施工;
4. 如有任何不详事宜, 请在施工前与设计师会商。
5. 本图设计内容未经设计师许可不得在其它地方使用。

院出图专用章:
NADRI PERMISSION STAMP:

建设单位 CLIENT

连云港市重点文物保护研究所

工程名称 PROJECT TITLE

上海大旅社

图纸名称 DWG TITLE

院落二层总平面图 (二)

	实 名 NAME TYPED	签 名 SIGNATURE
审 定 Approved		
审 核 Examined		
项目负责 Project Mgr.		
专业负责 Job Mgr.		
校 对 Checked		
设 计 Design		
制 图 Drawn		

设计编号 Job No.			
专 业 Design Stage	文 保	图纸编号 Dwg No.	10
设计阶段 Design Stage	施工图	比 例 Scale	1:110
版 本 Rev.	1	日 期 DATE	

1		巡更点	XG	2
序号	图例	名称	编号	数量

院落二层总平面图 (1:110)