


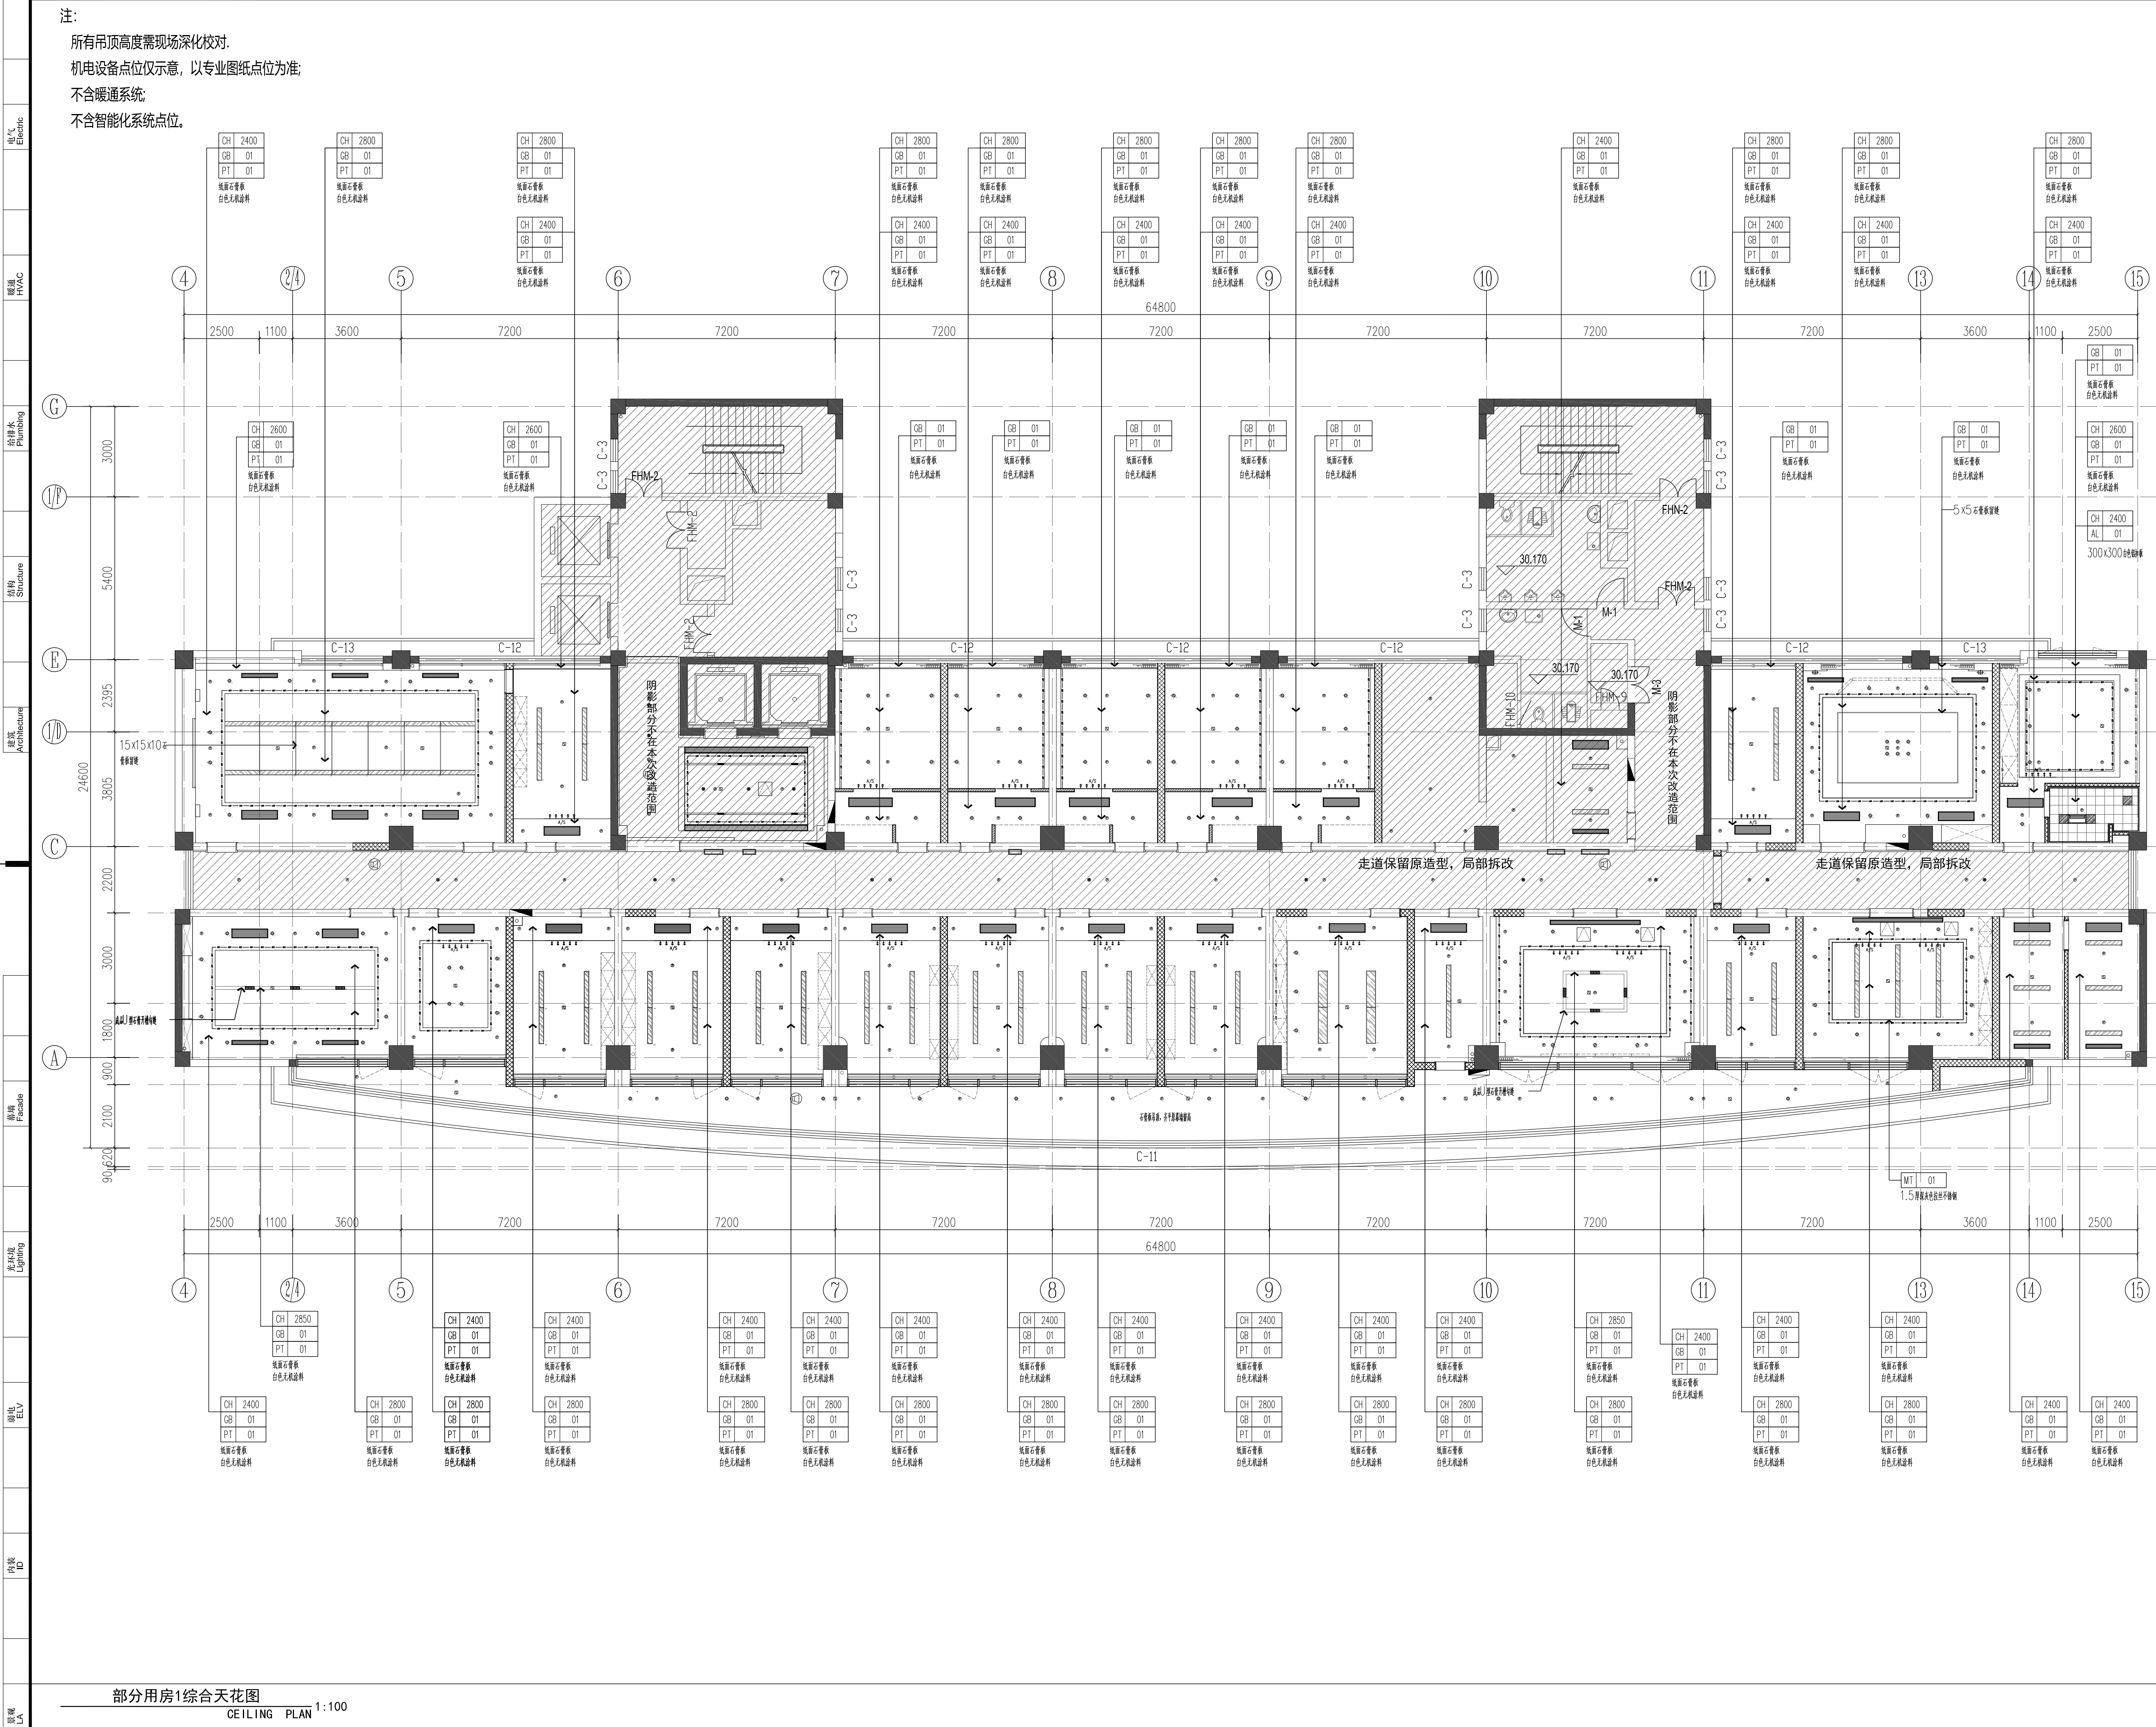

注:
所有吊顶高度需现场深化校对;
机电设备点位仅示意, 以专业图纸点位为准;
不含暖通系统;
不含智能化系统点位。

平面区位

Key plan

备注

Notes

顶面灯具图例

顶面设备图例

合作设计

Codesign

管理咨询

Management & Consultant

注册章

Stamp

单位出图章

Chop

0

内装施工图Interior Design

2025-03-05

中衡设计集团股份有限公司

（原苏州工业园区设计研究院股份有限公司）

工程设计证书甲级 A132005208 号 Q.C. of GRAD-A No.A132005208

ARTS GROUP CO., LTD.

111 BADA STREET, SIP, SUZHOU TEL:86-512-62586258 FAX:86-512-62586259

WEB:WWW.ARTSGROUP.CN

中国船舶集团质量认证

中国船舶集团质量认证

建设单位

Client

南通市公安局

Project title

工程名称

南通市公安局部分用房整改

子项名称

Item title

图纸内容

Dwg title

部分用房1综合天花图

审定

Approved

复核

Re-examined

审核

Checked

设计

Design

制图

Drawn

工程编号

Job No.

24-4-053

装

图幅

Dwg No.

1-SP-02-0