


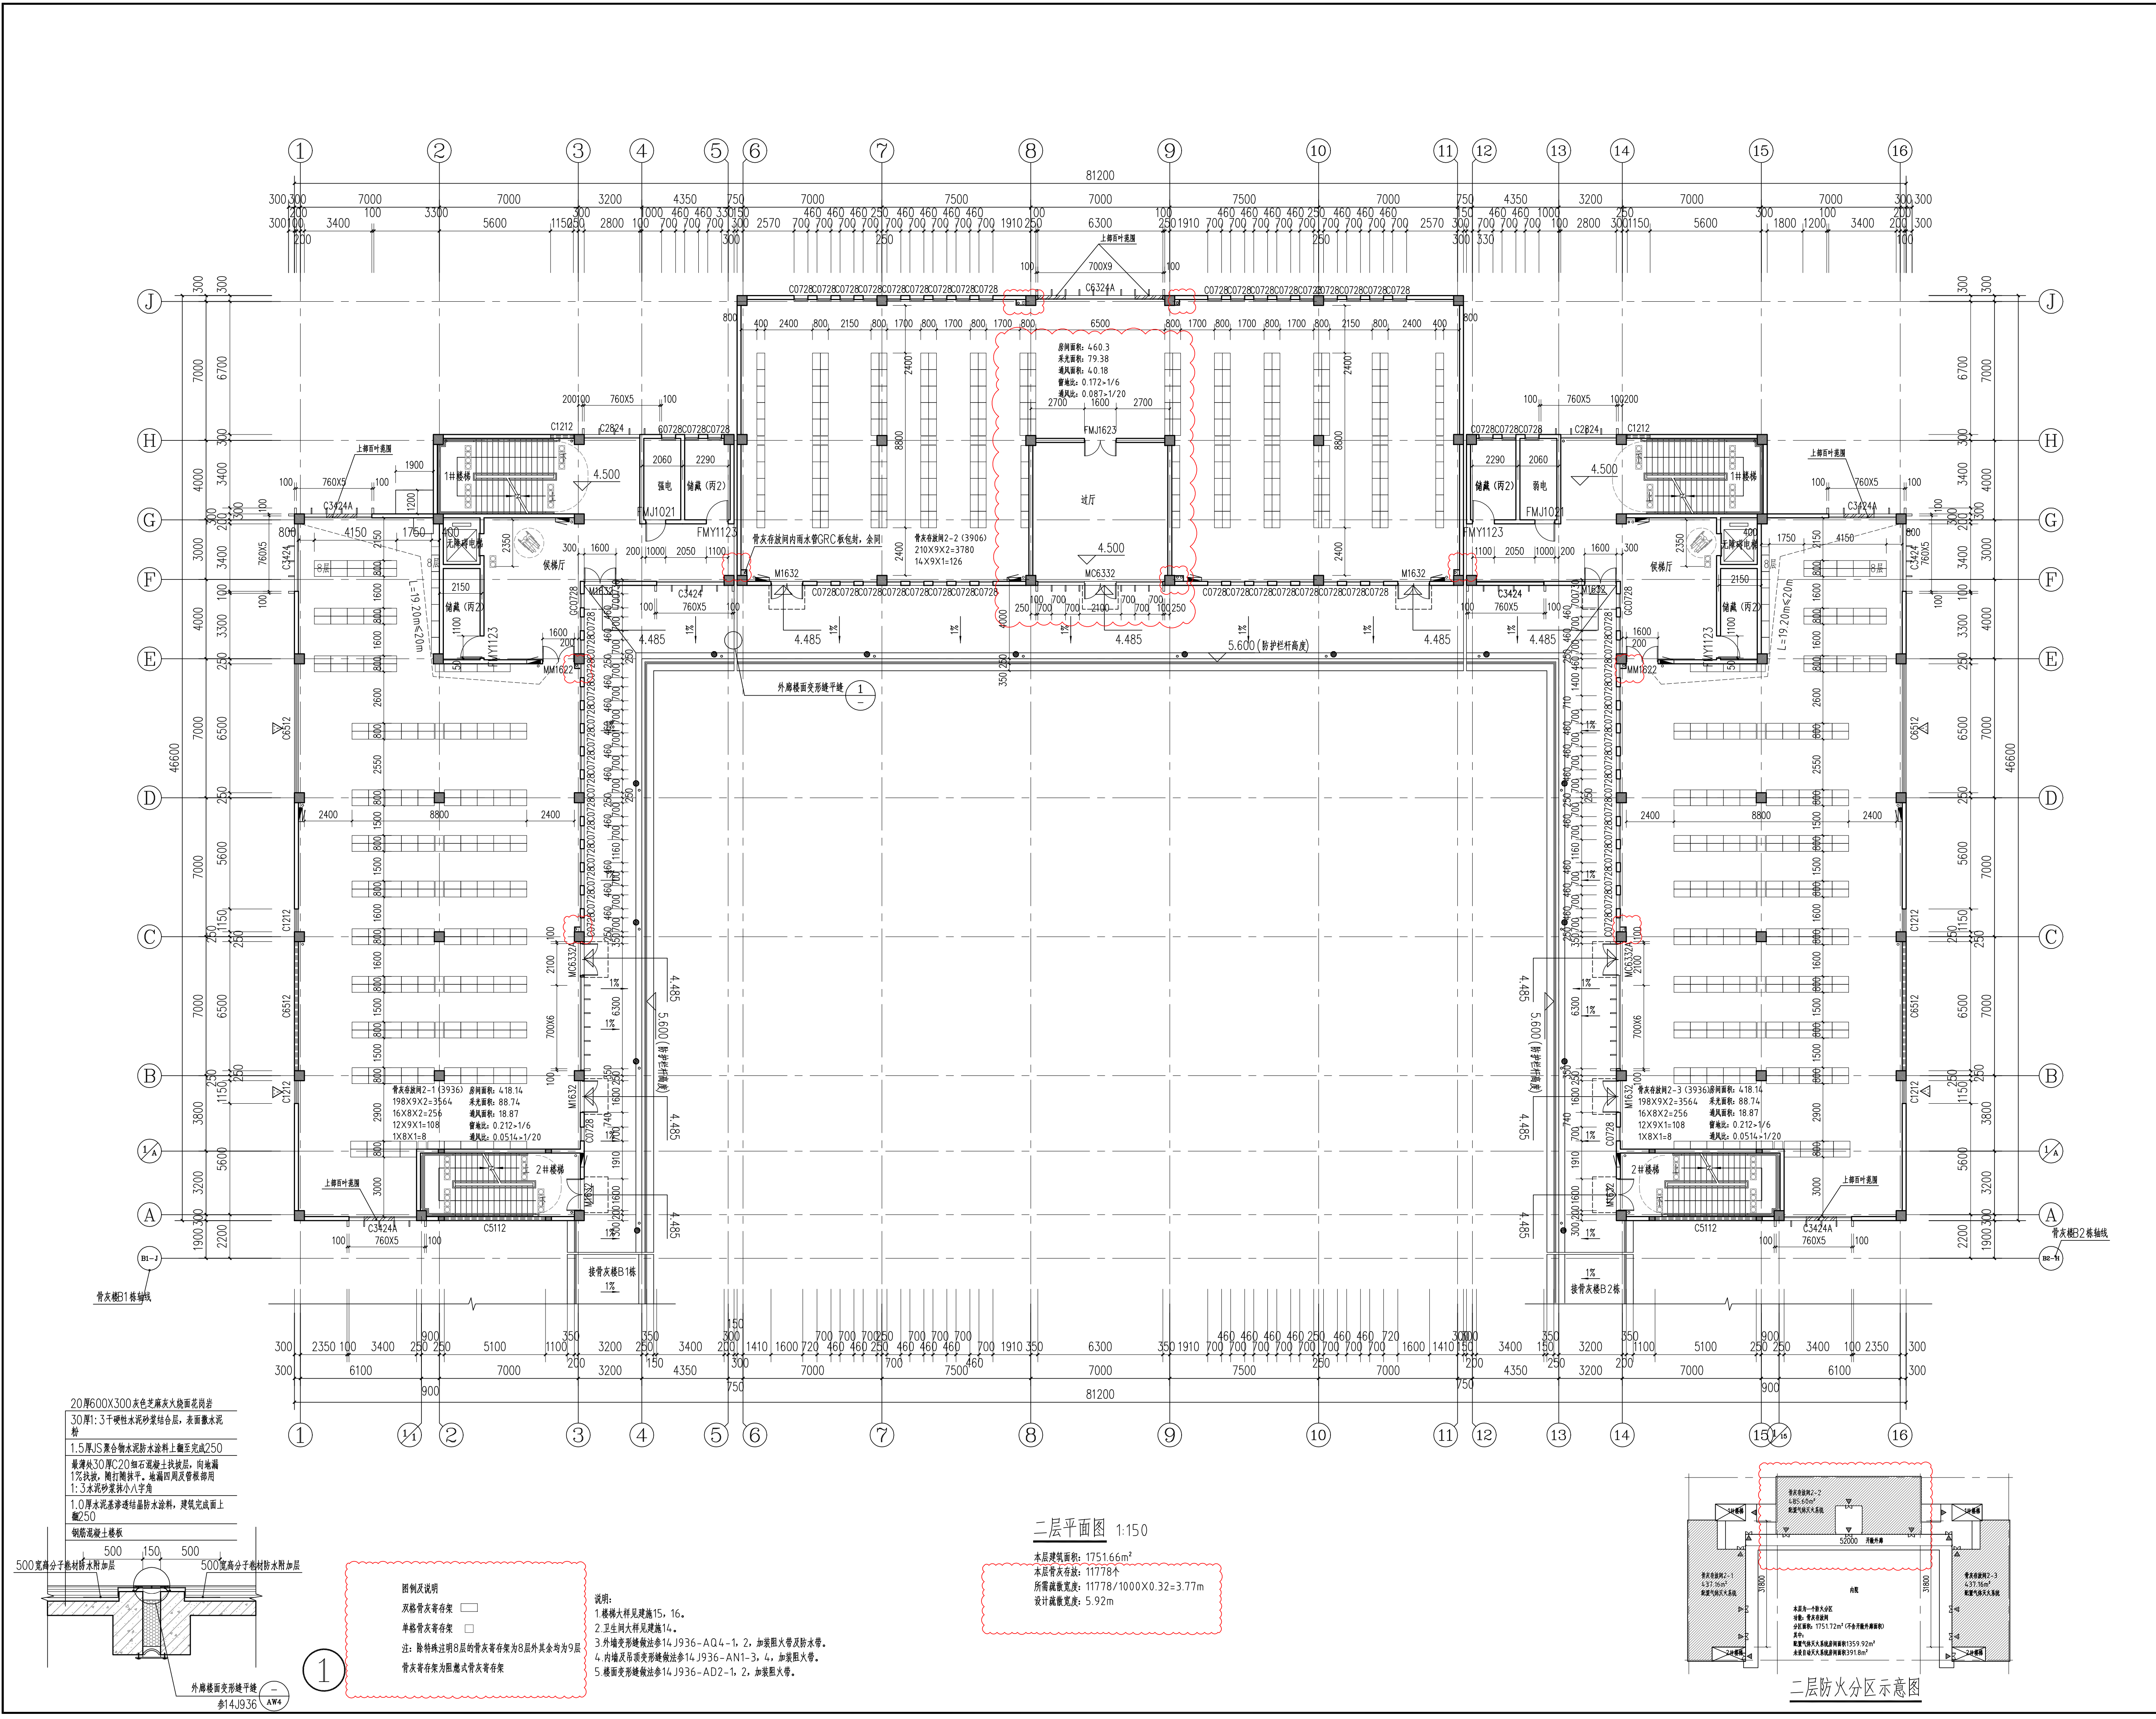

盖章栏:		
(未盖出图专用章本图无效)		
说明:		
中城科泽工程设计集团有限责任公司		
Zhongcheng Keze ArchitectsEngineers		
工程设计证书编号: A232012403		
合作设计单位		
JINWEI DESIGN		
盖章栏		
制图	董鑫鑫	董鑫鑫
设计	董鑫鑫	董鑫鑫
校对	张伟	张伟
专业负责人	焦利	焦利
项目负责人	乔恒云	乔恒云
审核	田越	田越
审定	张杰	张杰
会签栏		
建筑	焦利	电气 郭向峰
结构	张旭金	暖通 宋旭
给排水	吴晓明	智能 宋旭
建设单位	启东市殡仪馆	
工程名称	启东市殡仪馆改扩建工程勘察设计项目	
图纸名称	骨灰楼A栋 二层平面图	
设计编号	2024JFA001	图号 建施 08a
设计阶段	施工图	版次 A
比例	1:150	日期 2024.05