

老羌溪河(酒厂支沟至张堡中沟段)两岸沿线景观照明工程初设图纸

施工图

2025-04

三色石环境艺术设计(苏州)有限公司

设计单位

三色石
环境艺术设计(苏州)有限公司

设计说明

DESIGN CONTENT
所有设计, 图纸及说明之版权全属本公司所有。除非
得本公司书面同意, 否则不得使用抄袭及复制。所有
尺寸需作实地检查复核, 不可以图纸尺寸量度为准。
所有图纸以最后修改为准。
All design drawings specifications are copyright
and can not be used copied or reproduced with-
out the prior written form acceptance of our
company. All measurement must be checked on site.
Do not scale drawing. Drawing not showing latest
revisions are to be cancelled.
Manufacturer shall prepare "shop drawing or
prototype samples" for this item and submit them
to the designer for checking and approval.

设计说明

图 纸 目 录

序号	图纸编号	名 称	图幅	张数	备注	序号	图纸编号	名 称	图幅	张数	备注
1	DS-01	图纸目录	A2	1		1	DS-YH-20	河岸沿线景观照明电气图二十	A1	1	
2	DS-02	电气设计说明	A2	1		2	DS-YH-21	河岸沿线景观照明电气图二十一	A1	1	
3	DS-03	设备材料表	A2	1		3	DS-JD-01	灯具安装节点图一	A2	1	
4	DS-04	AL1系统图	A2	1		4	DS-JD-02	灯具安装节点图二	A2	1	
5	DS-05	AL2系统图	A2	1		5					
6	DS-06	AL3系统图	A2	1		6					
7	DS-07	AL4系统图	A2	1		7					
8	DS-08	AL5系统图	A2	1		8					
9	DS-YH-01	河岸沿线景观照明电气图一	A1	1		9					
10	DS-YH-02	河岸沿线景观照明电气图二	A1	1		10					
11	DS-YH-03	河岸沿线景观照明电气图三	A1	1		11					
12	DS-YH-04	河岸沿线景观照明电气图四	A1	1		12					
13	DS-YH-05	河岸沿线景观照明电气图五	A1	1		13					
14	DS-YH-06	河岸沿线景观照明电气图六	A1	1		14					
15	DS-YH-07	河岸沿线景观照明电气图七	A1	1		15					
16	DS-YH-08	河岸沿线景观照明电气图八	A1	1		16					
17	DS-YH-09	河岸沿线景观照明电气图九	A1	1		17					
18	DS-YH-10	河岸沿线景观照明电气图十	A1	1		18					
19	DS-YH-11	河岸沿线景观照明电气图十一	A1	1		19					
20	DS-YH-12	河岸沿线景观照明电气图十二	A1	1		20					
21	DS-YH-13	河岸沿线景观照明电气图十三	A1	1		21					
22	DS-YH-14	河岸沿线景观照明电气图十四	A1	1		22					
23	DS-YH-15	河岸沿线景观照明电气图十五	A1	1		23					
24	DS-YH-16	河岸沿线景观照明电气图十六	A1	1		24					
25	DS-YH-17	河岸沿线景观照明电气图十七	A1	1		25					
26	DS-YH-18	河岸沿线景观照明电气图十八	A1	1		26					
27	DS-YH-19	河岸沿线景观照明电气图十九	A1	1		27					

江苏省工程勘察设计出图专用章
三色石环境艺术设计(苏州)有限公司
资质证书编号 A232053217
江苏省住房和城乡建设厅监制(E)
有效期至二〇二五年六月三十日

建设单位
秦兴市路灯照明服务中心

项目名称
PROJESR
老羌溪河(酒厂支沟至张堡中沟段)两岸沿线
景观照明工程

阶段
STAGE
施工图

图纸名称
DRAWING TITLE
图纸目录

工程编号
JOB NO.
比例
SCALE
日期 2025.04
DATE
设计主持
M.DESIGNER
审定
APPROVED BY
审核
APPROVED BY
校对
CHECKED BY
设计
DESIGNER
制图
DRAWER
图纸编号
DWG. No.
版次
NO.

日期
姓名
专业
姓名
日期
姓名
专业
姓名
日期
姓名
专业
姓名
日期
姓名
专业
姓名
日期
姓名
专业
姓名

归档文件:

电气施工图设计说明

一. 工程概述

项目名称: 老羌溪河(酒厂支沟至张堡中沟段)两岸沿线景观照明工程初设图纸
项目位置: 泰兴

二. 设计范围:

老羌溪河(酒厂支沟至张堡中沟段)两岸沿线景观照明灯具布置及安装、电缆及保护管敷设、配电设计等。

三. 设计依据:

- 甲方提供的设计任务书;
- 甲方提供的有关图纸及文件;
- 经甲方业主认可的照明设计方案及夜景照明效果图;
- 国家、地方的有关规范及标准:

- 《建筑设计防火规范》(GB50016-2014(2018年版))
- 《建筑物防雷设计规范》(GB50057-2010)
- 《低压配电设计规范》(GB50054-2011)
- 《建筑照明设计标准》(GB50034-2013)
- 《供电系统设计规范》(GB50052-2009)
- 《电力工程电缆设计规范》(GB50217-2018)
- 《民用建筑电气设计标准》(GB51348-2019)
- 《建筑电气照明装置施工与验收规范》(GB50617-2010)
- 《室外环境照明指南》(CIE-37)
- 《都市城区照明指南》(CIE-92)
- 《泛光照明和装饰工程照明指南》(CIE-94)
- 《城区照明指南》(CIE-136)
- 《城市夜景照明设计规范》(JGJ-T163-2008)
- 《城市道路照明设计标准》(CJJ45-2006)
- 《城市道路照明工程施工及验收规范》(CJJ89-2012)

注:不限于上述所列规范;所有规范、标准版本如有更新以最新版本为准,未尽事宜按照国家标准、规范、地方标准、规范执行。

四. 电气负荷等级:

- 本工程负荷等级为三级负荷,采用380/220V,50HZ三相四线供电;各回路接线时要尽量保持三相平衡,三相负荷偏差在15%以内;

五. 供电系统:

- 本工程为220/380V供电系统,采用放射式供电方式;
- 计量:夜景照明配电系统均在上级配电箱(柜)进行计量,且计量电表带远程抄表功能;
- 为确保照明配电系统安全可靠运行,防止配电系统意外故障及雷电感应等过电压造成危害,根据规定,所有照明馈出回路均设剩余漏电保护装置,照明配电箱进线处配置浪涌保护器。

六. 导线选择和线路敷设:

- 所有供电线路和控制线路必须按设计要求穿厚壁热镀锌钢管或金属线槽敷设,任何地方都不能出现裸导线的情况,更不能把供电线路和控制线路直接埋在地面和墙体内部;
- 照明线路采用YJV-1.0KV铜芯交联聚乙烯绝缘电力电缆;低压线路采用RVV铜芯电缆;
- 电缆分支或有破开处须设防水接线盒并离地0.3m安装,具体可结合现场情况设置;敷设管线应在适当位置加拉线盒(直线:30m,一个弯:20m,二个弯:15m,三个弯:8m);
- 控制线不得有中间接头,光纤通信弯曲半径应大于直径的25倍;
- 管线埋地敷设时埋地深度不小于0.7m,在寒冷地区电缆宜埋设于冻土层以下;所有穿过建筑物伸缩缝、沉降缝、后浇带的管线应按《建筑电气安装工程图集》中有关作法施工;

七. 照明系统:

- 方案概述:详见方案设计PPT。
- 设备要求:
 - 照明设备所有带电部分应采用绝缘、遮拦或外护物保护,距地面2.8m以下的照明设备应使用工具才能打开外壳进行光源维护。
 - 室外安装照明配电箱与控制箱等应采用防水、防尘型,防护等级不应低于IP54。
 - 室外配电箱内元器件应考虑室外环境温度、湿度的影响,距地面2.8m以下的电气设备应借助于钥匙或工具才能开启。
 - LED灯具应选用专用开关电源,LED灯具输入电压应与开关电源输出电压一致。
 - 对人员可触及的照明设备,当表面高于70℃时,必须采用隔离保护措施。
 - 灯具、附件及电气设备满足项目所在地气候环境条件下正常工作。
 - 夜景照明灯具防护等级必须满足消防安全要求;室外地埋灯防护等级不应低于IP67,室外投光灯防护等级不应低于IP65,水下灯防护等级不低于IP68,其它灯具防护等级参见灯具选型图册。
 - 本工程所选灯具设备,必须具有国家级检测中心的检测合格证书(3C认证)或满足与产品相关的国家标准。

3. 控制系统要求:

- 智能灯光控制系统需提供标准通信协议和接口(TCP/IP、EIB、BACnet或OPC接口)并满足业主方智能化管理系统要求;
- 智能照明控制模块应带实际开关状态反馈及模块掉线故障报警功能;
- 夜景照明控制主机需为业主智能控制平台预留开放的软硬件接口条件;

4. 施工安装要求:

- 夜景照明灯具及配套电器、开关电源、控制器等电气设备禁止安装在可燃材料表面;
- 开关电源、各种控制器必须按照施工设计规范要求在金属外壳的箱体内部,不得直接埋在地面和墙体内部;
- 灯具的电缆电线接头应端子连接或涮锡连接,并做防水处理;
- 为了保证安装强度和防止雨水腐蚀,灯具安装支架,固定螺栓应全部为不锈钢或铝合金材质;
- 灯具、管线及电气设备布置不得影响消防安全疏散与救援;
- 室外灯具外壳颜色应与安装部位表面颜色协调;外立面夜景照明灯具及布线应做到不外露,不易触碰到;
- 所有供电线路和控制线路必须按设计要求穿管或金属线槽敷设;
- 施工满足项目所在地的地方标准及施工规范要求。

八. 安全专项:

- 夜景照明系统与所属建筑配电系统的接地形式相一致,室外距建筑外墙20m以内的设施与室内系统的接地形式一致,20m以外的部分采用TT接地系统,将全部外露可导电部分连接后直接接地;
- 配电线路的保护应符合现行国家标准《低压配电设计规范》GB50054的要求,当采用TN-S接地系统时,宜采用剩余电流保护器作接地故障保护;当采用TT接地系统时,应采用剩余电流保护器作接地故障保护;动作电流不宜小于正常运行时最大泄露电流的2.0~2.5倍;配电线路的保护应符合现行国家标准《低压配电设计规范》GB50054的要求,当采用TN-S接地系统时,宜采用剩余电流保护器作接地故障保护;当采用TT接地系统时,应采用剩余电流保护器作接地故障保护。动作电流不小于正常运行时最大泄露电流的2.0~2.5倍;
- 屋顶外露灯具金属外壳同建筑物防雷接地系统可靠连接,应全部涵盖在本建筑防雷系统的保护范围内。
- Ⅰ类灯具应设置地线接地保护。
- 灯具安装必须满足双重保护要求。

九. 电气标注说明:

- 电气标注符号说明(见下表)

WC	暗敷设在墙内	CC	暗敷设在屋面或顶板内	SC	穿热镀锌钢管敷设
WE	沿墙明敷	BC	暗敷设在梁内	MR	钢线槽敷设
ACE	在能进入的吊顶内敷	FC	暗敷设在地面内	CLC	暗敷设在柱内
ACC	暗敷在不能上人的吊顶内	CE	沿顶棚面或顶板面敷	CT	沿桥架敷设
SCE	吊顶内敷设				

十. 其他:

- 本说明未尽事宜参见国家或地方相关法律、法规、强制性条文、国家及各行业设计规范、规程、行业条例及项目所在地地方规定和标准。

设计单位

三色石
环境艺术设计(苏州)有限公司

设计说明

DESIGN CONTENT

所有设计、图纸及说明之版权全属本公司所有。除非得本公司书面同意,否则不得使用抄袭及复制。所有尺寸需作实地检查复核,不可以图纸尺寸量度为准。所有图纸以最后修改为准。

All design drawings specifications are copyright and can not be used copied or reproduced without the prior written form acceptance of our company. All measurement must be checked on site. Do not scale drawing. Drawing not showing latest revisions are to be cancelled.

Manufacturer shall prepare shop drawing or prototype samples for this item and submit them to the designer for checking and approval.

设计说明

江苏省工程勘察设计出图专用章	
三色石环境艺术设计(苏州)有限公司	
资质证书编号	A232053217
江苏省住房和城乡建设厅监制(E)	
有效期至二〇二五年六月三十日	

建设单位

泰兴市路灯照明服务中心

项目名称

PROJESR

老羌溪河(酒厂支沟至张堡中沟段)两岸沿线景观照明工程

阶段

STAGE

施工图

图纸名称

DRAWING TITLE

设计说明

工程编号

JOB NO.

比例

SCALE

日期

DATE

2025.04

设计主持

DESIGNER

李林

审定

APPROVED BY

李林

审核

APPROVED BY

构建

校对

CHECKED BY

周启燕

设计

DESIGNER

米峰

制图

DRAWER

米峰

图纸编号

DWG No.

DS-02

版次

NO.

设计单位

三色石
环境艺术设计(苏州)有限公司

设计说明
DESIGN CONTENT

所有设计、图纸及说明之版权全属本公司所有。除非
得本公司书面同意，否则不得使用抄袭及复制。所有
尺寸需作实地检查复核，不可以图纸尺寸量度为准。
所有图纸以最后修改为准。

All design drawings specifications are copyright
and can not be used copied or reproduced with-
out the prior written form acceptance of our
company. All measurement must be checked on site.
Do not scale drawing. Drawing not showing latest
revisions are to be cancelled.

Manufacturer shall prepare shop drawing or
prototype samples for this item and submit them
to the designer for checking and approval.

设计说明

江苏省工程勘察设计出图专用章
三色石环境艺术设计(苏州)有限公司

资质证书
编号 A232053217

江苏省住房和城乡建设厅监制(E)
有效期至二〇二五年六月三十日

建设单位

秦兴市路灯照明服务中心

项目名称
PROJECT

老羌溪河(酒厂支沟至张堡中沟段)两岸沿线
景观照明工程

阶段
STAGE

施工图

图纸名称
DRAWING TITLE

设备材料表

工程编号
JOB NO.

比例
SCALE

日期
DATE

2025.04

设计主持
M.DESIGNER

李林

审定
APPROVED BY

李林

审核
APPROVED BY

栢建

校对
CHECKED BY

周启燕

设计
DESIGNER

米峰

制图
DRAWER

米峰

图纸编号
DWG No.

DS-03

版次
NO.


主要设备图例及材料表

序号	图例	名称	型号规格	单位	数量	备注
1	XQ01	LE洗墙灯(XQ01)	LED光源, 3000K/, 18W, DC24V,IP67	米	1353	
2	D01	LED点光源(D01)	LED光源, 湛蓝/, 3W, DC24V,IP67	套	6779	
3	JG01	LED景观灯(JG01)	LED光源, 3000K/, 30W, AC220V	套	25	
4	CP01	LED草坪灯(CP01)	LED光源, 3000K/, 12W, AC220V	套	94	
5		照明配电箱	304不锈钢; 非标定制; IP54; 详见系统图	套	5	
6		开关电源	AC220V/DC24V; 350W;	套	182	
7		开关电源箱		套	55	
8		电力电缆	YJV-4X25+1X16mm	米	744	以实际工程量为准
9		电力电缆	YJV-5X16mm	米	1260	以实际工程量为准
10		电力电缆	YJV-3x6mm	米	1856	以实际工程量为准
11		电力电缆	YJV-3x4mm	米	5213	以实际工程量为准
12		电力电缆	RVV-2x4mm	米	7116	以实际工程量为准
13		不锈钢线槽	100*75, 壁厚1.2mm	米	273	以实际工程量为准
14		不锈钢线槽	100*50, 壁厚1.2mm	米	1410	以实际工程量为准
15		不锈钢线槽	50*50, 壁厚1.2mm	米	674	以实际工程量为准
16		不锈钢线槽	30*20, 壁厚1.2mm	米	310	以实际工程量为准
17		护线管	PE50	米	1440	以实际工程量为准
18		护线管	SC32	米	1232	以实际工程量为准
19		金属软管	CP20	米	500	以实际工程量为准
20		手孔井		座	4	以实际工程量为准
21		开挖		立方米	257	以实际工程量为准
22		绿化回填		立方米	252	以实际工程量为准
23		砖回填		立方米	5	以实际工程量为准
24		固定支架		套	200	以实际工程量为准

说明: 管线工程量仅供参考, 数量以实际为准。

日期	
姓名	
专业	电气工程
日期	
姓名	
专业	给排水

YJV-0.6/1KV-5x16-PE50 FC
电源自现况莞溪河亮化用电

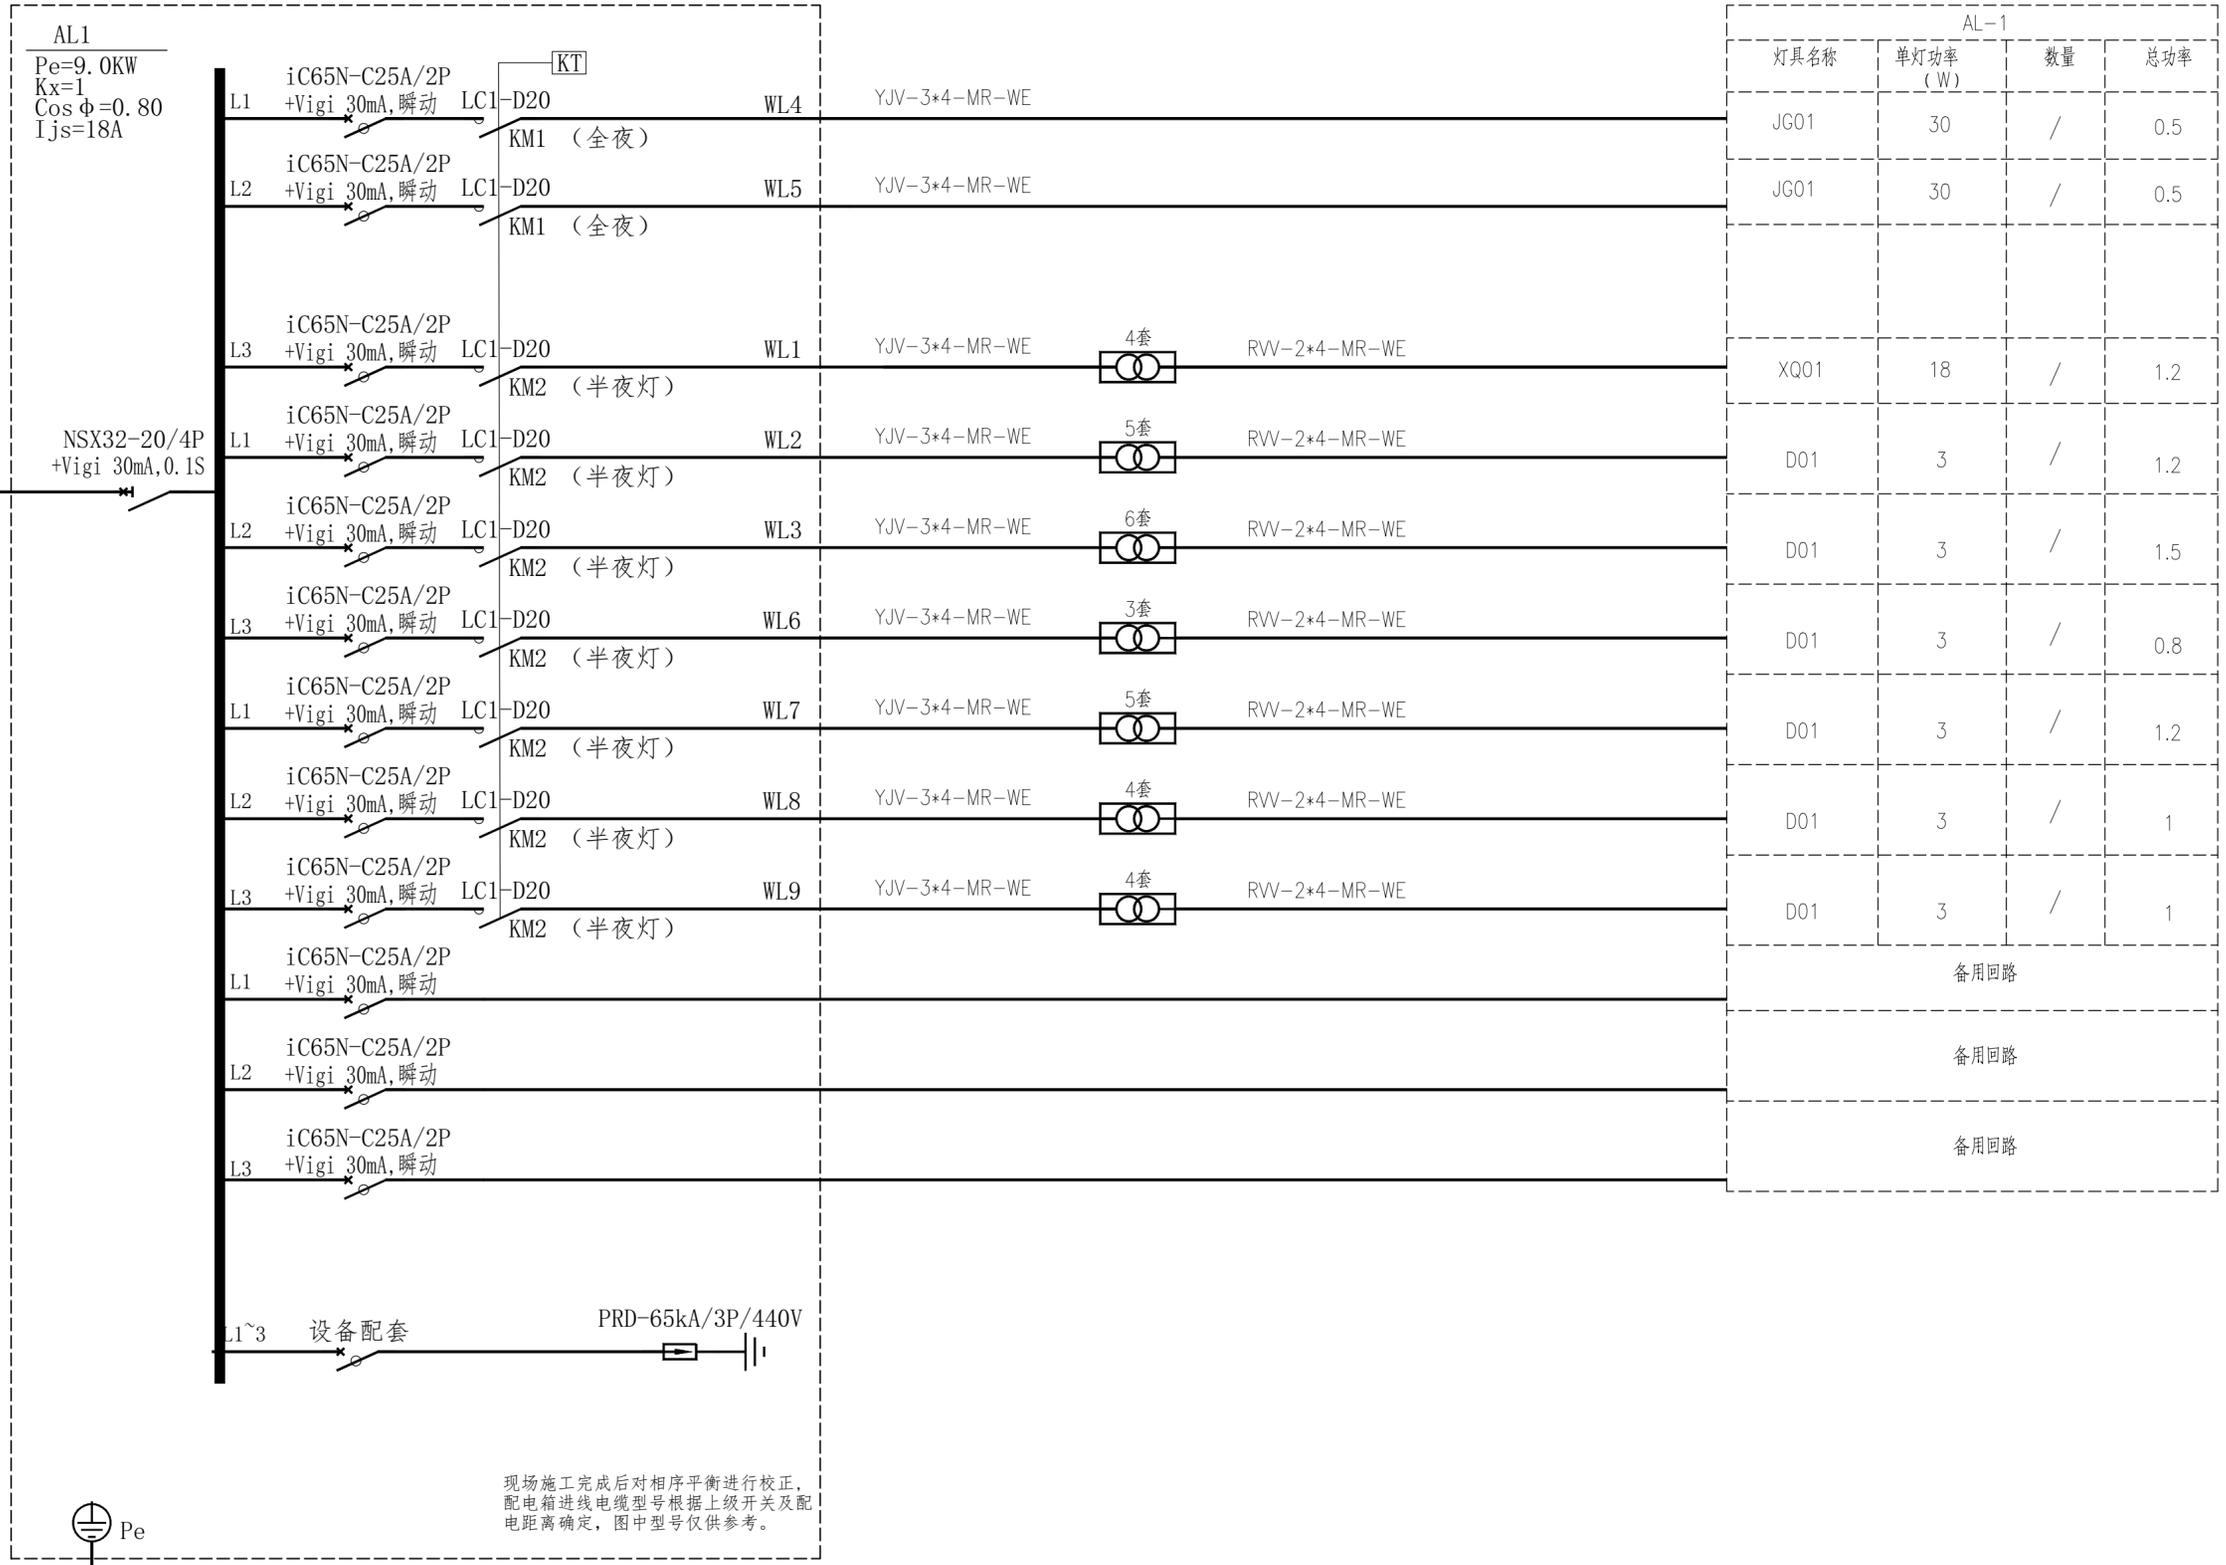

AL1
Pe=9.0KW
Kx=1
Cosφ=0.80
Ijs=18A

热镀锌扁钢-40X4
Rd≤4欧姆

现场施工完成后对相序平衡进行校正，
配电箱进线电缆型号根据上级开关及配
电距离确定，图中型号仅供参考。

AL-1			
灯具名称	单灯功率 (W)	数量	总功率
JG01	30	/	0.5
JG01	30	/	0.5
XQ01	18	/	1.2
D01	3	/	1.2
D01	3	/	1.5
D01	3	/	0.8
D01	3	/	1.2
D01	3	/	1
D01	3	/	1
备用回路			
备用回路			
备用回路			

AL1照明配电箱系统图

设计单位
三色石
环境艺术设计(苏州)有限公司

设计说明
DESIGN CONTENT
所有设计、图纸及说明之版权全属本公司所有。除非
得本公司书面同意，否则不得使用抄袭及复制。所有
尺寸需作实地检查复核，不可以图纸尺寸量度为准。
所有图纸以最后修改为准。
All design drawings specifications are copyright
and can not be used copied or reproduced with-
out the prior written form acceptance of our
company. All measurement must be checked on site.
Do not scale drawing. Drawing not showing latest
revisions are to be cancelled.
Manufacturer shall prepare shop drawing or
prototype samples for this item and submit them
to the designer for checking and approval.

设计说明
江苏省工程勘察设计出图专用章
三色石环境艺术设计(苏州)有限公司
资质证书编号 A232053217
江苏省住房和城乡建设厅监制(E)
有效期至二〇二五年六月三十日

建设单位
秦兴市路灯照明服务中心

项目名称
PROJESR
老莞溪河(酒厂支沟至张堡中沟段)两岸沿线
景观照明工程

阶段
STAGE
施工图

图纸名称
DRAWING TITLE
AL1系统图

工程编号
JOB NO.
比例
SCALE
日期
DATE
2025.04
设计主持
M.DESIGNER
李林
审定
APPROVED BY
李林
审核
APPROVED BY
构建
校对
CHECKED BY
周启燕
设计
DESIGNER
米峰
制图
DRAWER
米峰
图纸编号
DWG No.
DS-04
版次
NO.

归档文件:

设计单位
三色石
环境艺术设计(苏州)有限公司

设计说明
DESIGN CONTENT
所有设计, 图纸及说明之版权全属本公司所有。除非
得本公司书面同意, 否则不得使用抄袭及复制。所有
尺寸需作实地检查复核, 不可以图纸尺寸量度为准。
所有图纸以最后修改为准。
All design drawings specifications are copyright
and can not be used copied or reproduced with-
out the prior written form acceptance of our
company. All measurement must be checked on site.
Do not scale drawing. Drawing not showing latest
revisions are to be cancelled.
Manufacturer shall prepare shop drawing or
prototype samples for this item and submit them
to the designer for checking and approval.

设计说明
江苏省工程勘察设计出图专用章
三色石环境艺术设计(苏州)有限公司
资质证书编号 A232053217
江苏省住房和城乡建设厅监制(E)
有效期至二〇二五年六月三十日


建设单位
秦兴市路灯照明服务中心

项目名称
PROJESR
老羌溪河(酒厂支沟至张堡中沟段)两岸沿线
景观照明工程

阶段
STAGE
施工图

图纸名称
DRAWING TITLE
AL3系统图

工程编号
JOB NO.
比例
SCALE
日期 2025.04
DATE
设计主持 李林
M.DESIGNER
审定 李林
APPROVED BY
审核 构建
APPROVED BY
校对 周启燕
CHECKED BY
设计 米峰
DESIGNER
制图 米峰
DRAWER
图纸编号 DS-06
DWG. No.
版次
NO.

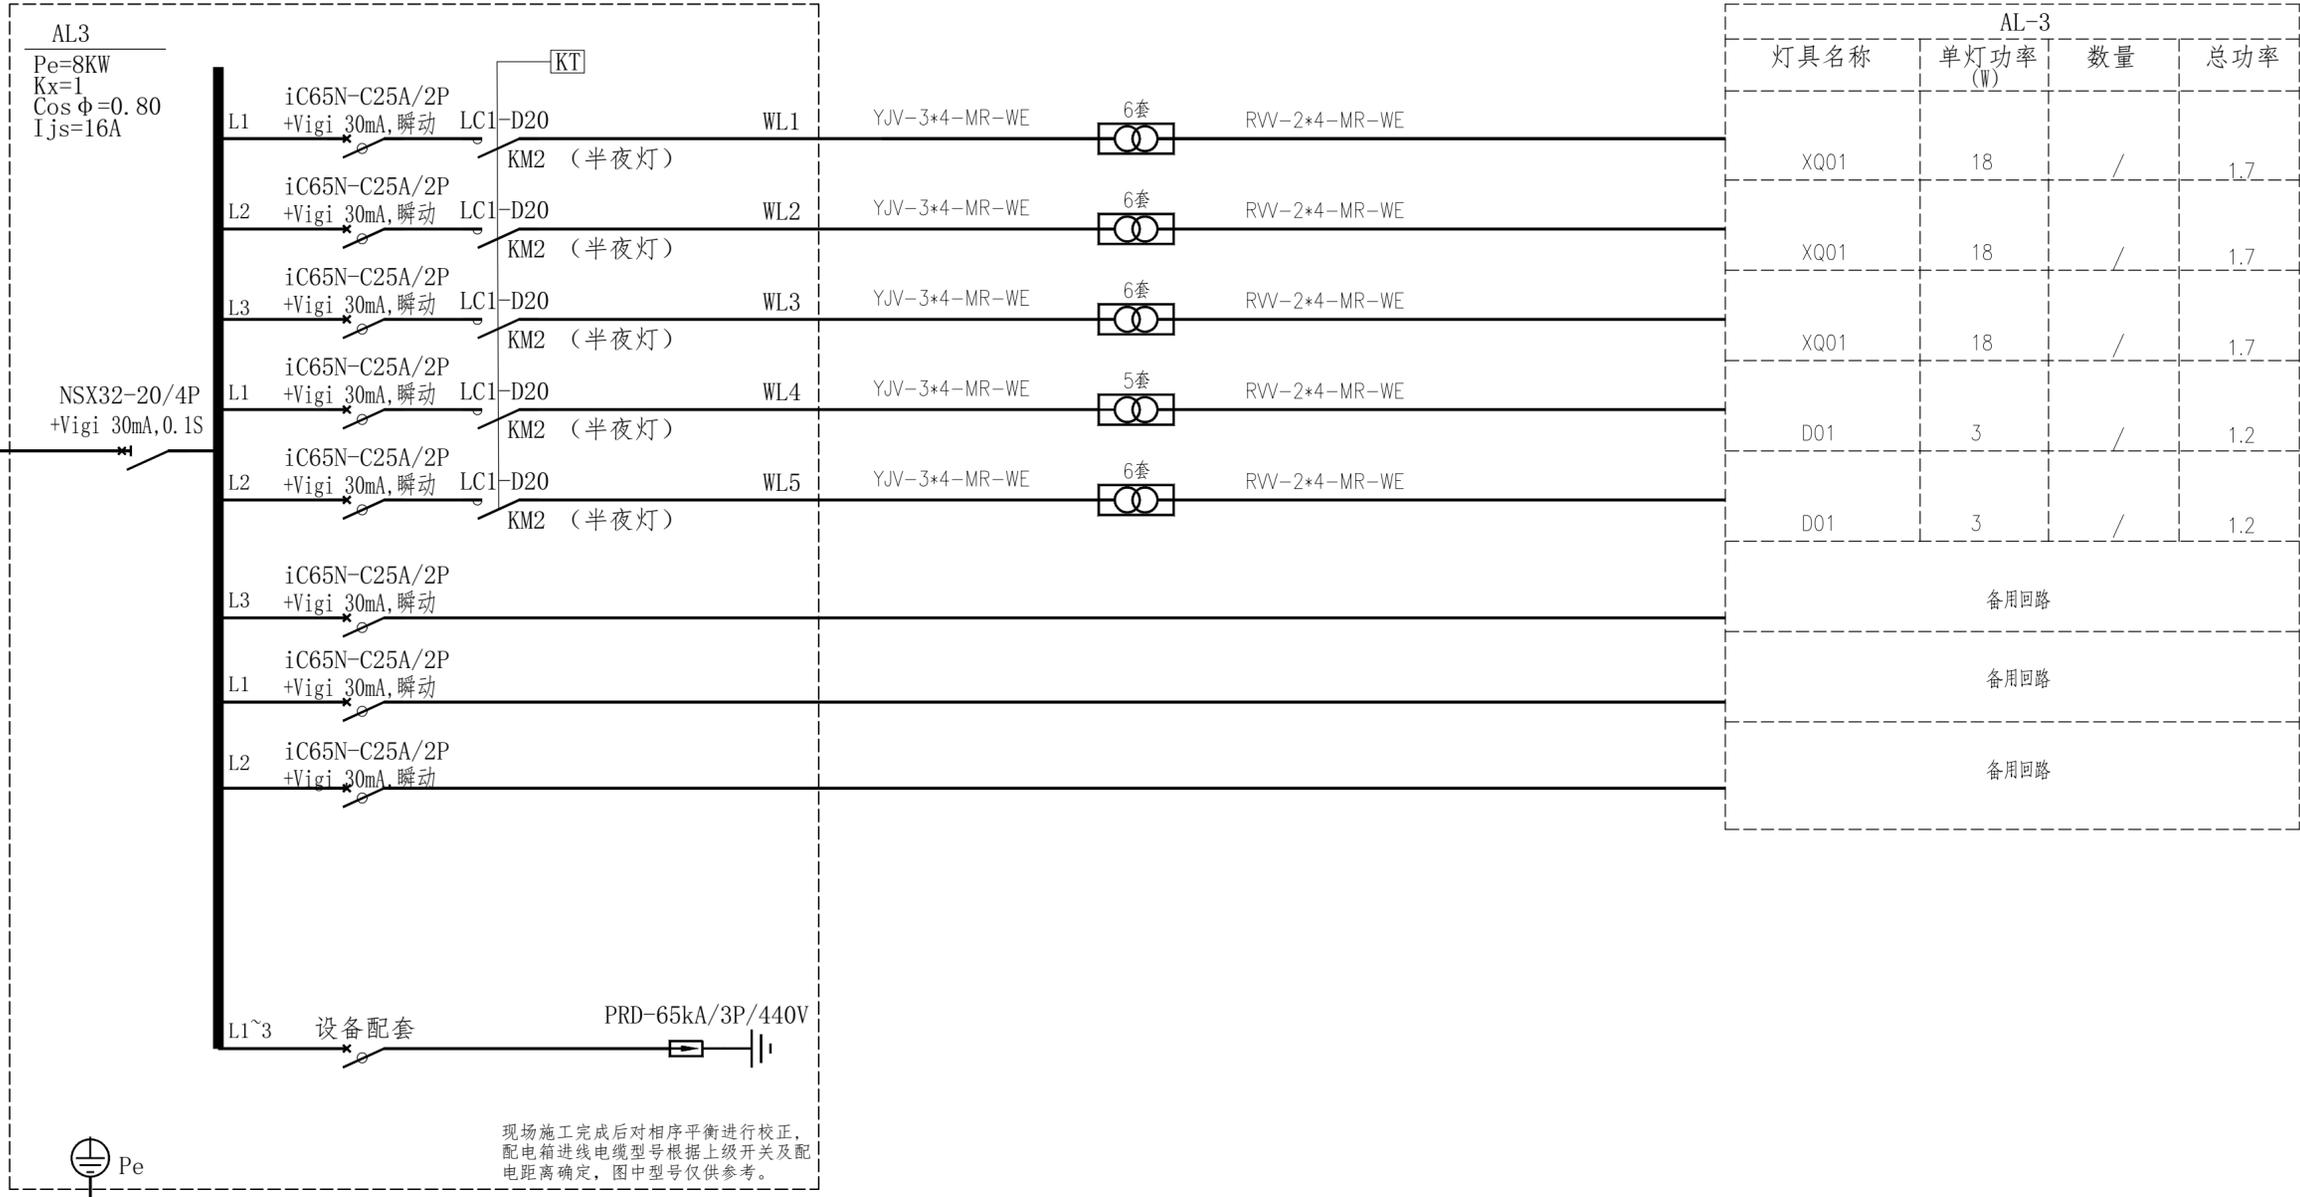


AL3照明配电箱系统图

日期
姓名
专业
日期
姓名
专业
日期
姓名
专业

归档文件:

日期	
姓名	
专业	电气工程
日期	
姓名	
专业	建筑给排水


AL4
 Pe=25KW
 Kx=1
 Cos φ=0.80
 Ijs=48A

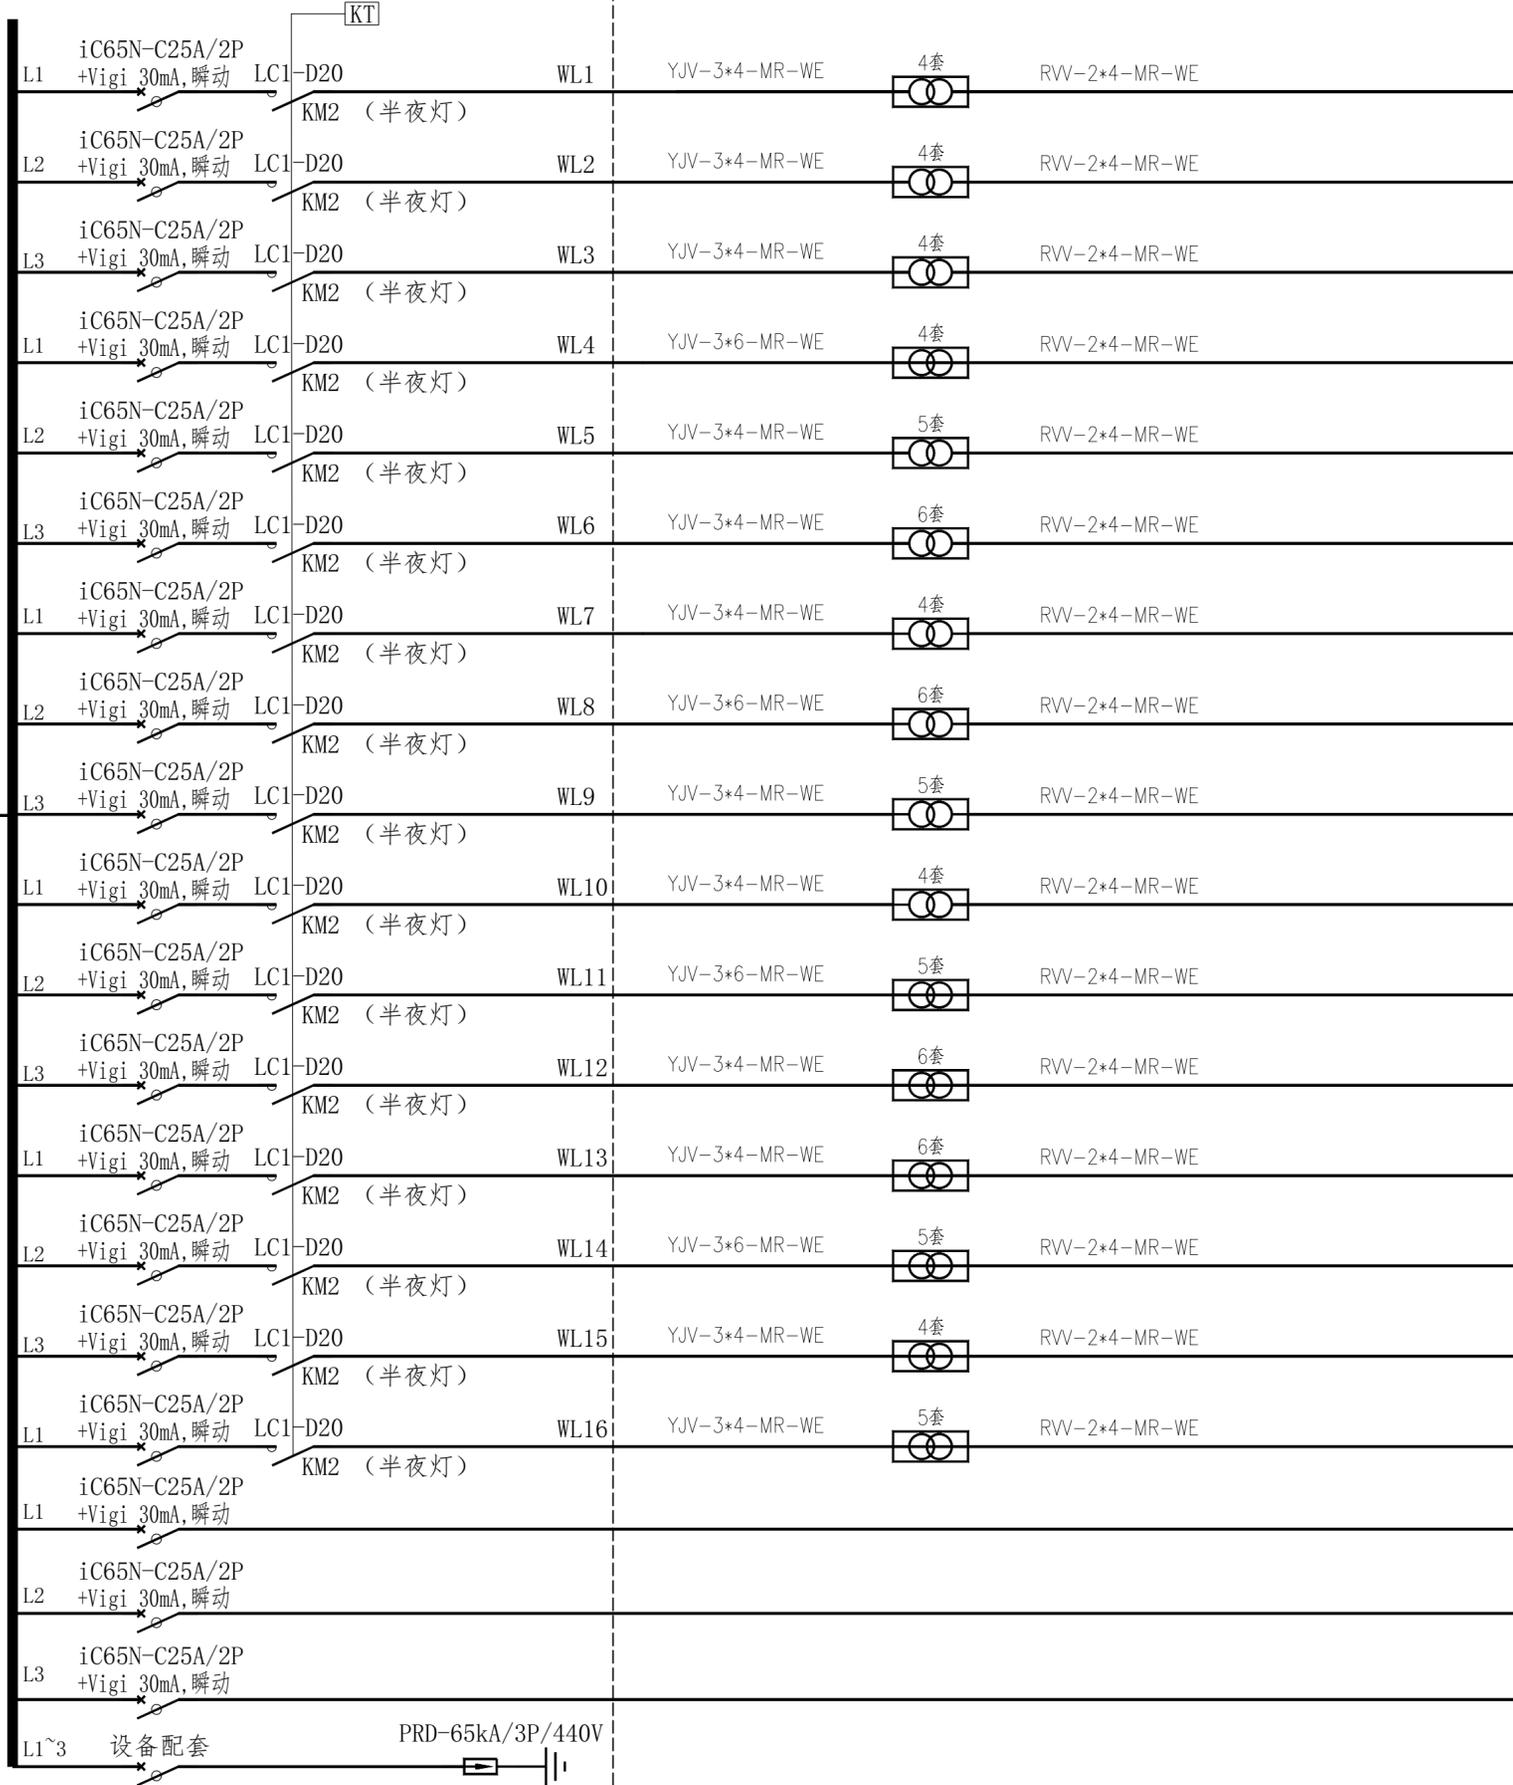

AL-4			
灯具名称	单灯功率 (W)	数量	总功率
XQ01	18	/	1.2
XQ01	18	/	1.2
XQ01	18	/	1.2
XQ01	18	/	1.2
XQ01	18	/	1.4
XQ01	18	/	1.7
XQ01	18	/	1.2
XQ01	18	/	1.7
XQ01	18	/	1.4
XQ01	18	/	1.4
XQ01	18	/	1.4
D01	3	/	1.2
D01	3	/	1.5
D01	3	/	1.5
D01	3	/	1.2
D01	3	/	1
D01	3	/	1.2
备用回路			
备用回路			
备用回路			

YJV-0.6/1KV-4x25+1X16-PE50/FG
 电源引自太平路箱变

NSX63-20/4P
 +Vigi 30mA, 0.1S

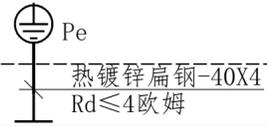

现场施工完成后对相序平衡进行校正，配电箱进线电缆型号根据上级开关及配电距离确定，图中型号仅供参考。

AL4照明配电箱系统图

设计单位
三色石环境艺术设计(苏州)有限公司

设计说明
 DESIGN CONTENT
 所有设计、图纸及说明之版权全属本公司所有。除非得本公司书面同意，否则不得使用抄袭及复制。所有尺寸需作实地检查复核，不可以图纸尺寸量度为准。所有图纸以最后修改为准。
 All design drawings specifications are copyright and can not be used copied or reproduced without the prior written form acceptance of our company. All measurement must be checked on site. Do not scale drawing. Drawing not showing latest revisions are to be cancelled.
 Manufacturer shall prepare shop drawing or prototype samples for this item and submit them to the designer for checking and approval.

设计说明

江苏省工程勘察设计出图专用章
 三色石环境艺术设计(苏州)有限公司
 资质证书编号 A232053217
 江苏省住房和城乡建设厅监制(E)
 有效期至二〇二五年六月三十日

建设单位
秦兴市路灯照明服务中心

项目名称
 PROJESR
老羌溪河(酒厂支沟至张堡中沟段)两岸沿线景观照明工程

阶段
 STAGE
施工图

图纸名称
 DRAWING TITLE
AL4系统图

工程编号
 JOB NO.

比例
 SCALE

日期
 DATE
2025.04

设计主持
 M.DESIGNER
李林

审定
 APPROVED BY
李林

审核
 APPROVED BY
栾建

校对
 CHECKED BY
周启燕


设计
 DESIGNER
朱峰

制图
 DRAWER
朱峰

图纸编号
 DWG. No.
DS-07

版次
 NO.

图名	老羌溪河(酒厂支沟至张堡中沟段)两岸沿线景观照明工程
图号	DS-YH-01
比例	1:1
日期	2025.04
设计	朱峰
制图	朱峰
审核	柯建
审批	朱峰
设计	朱峰
制图	朱峰
审核	柯建
审批	朱峰

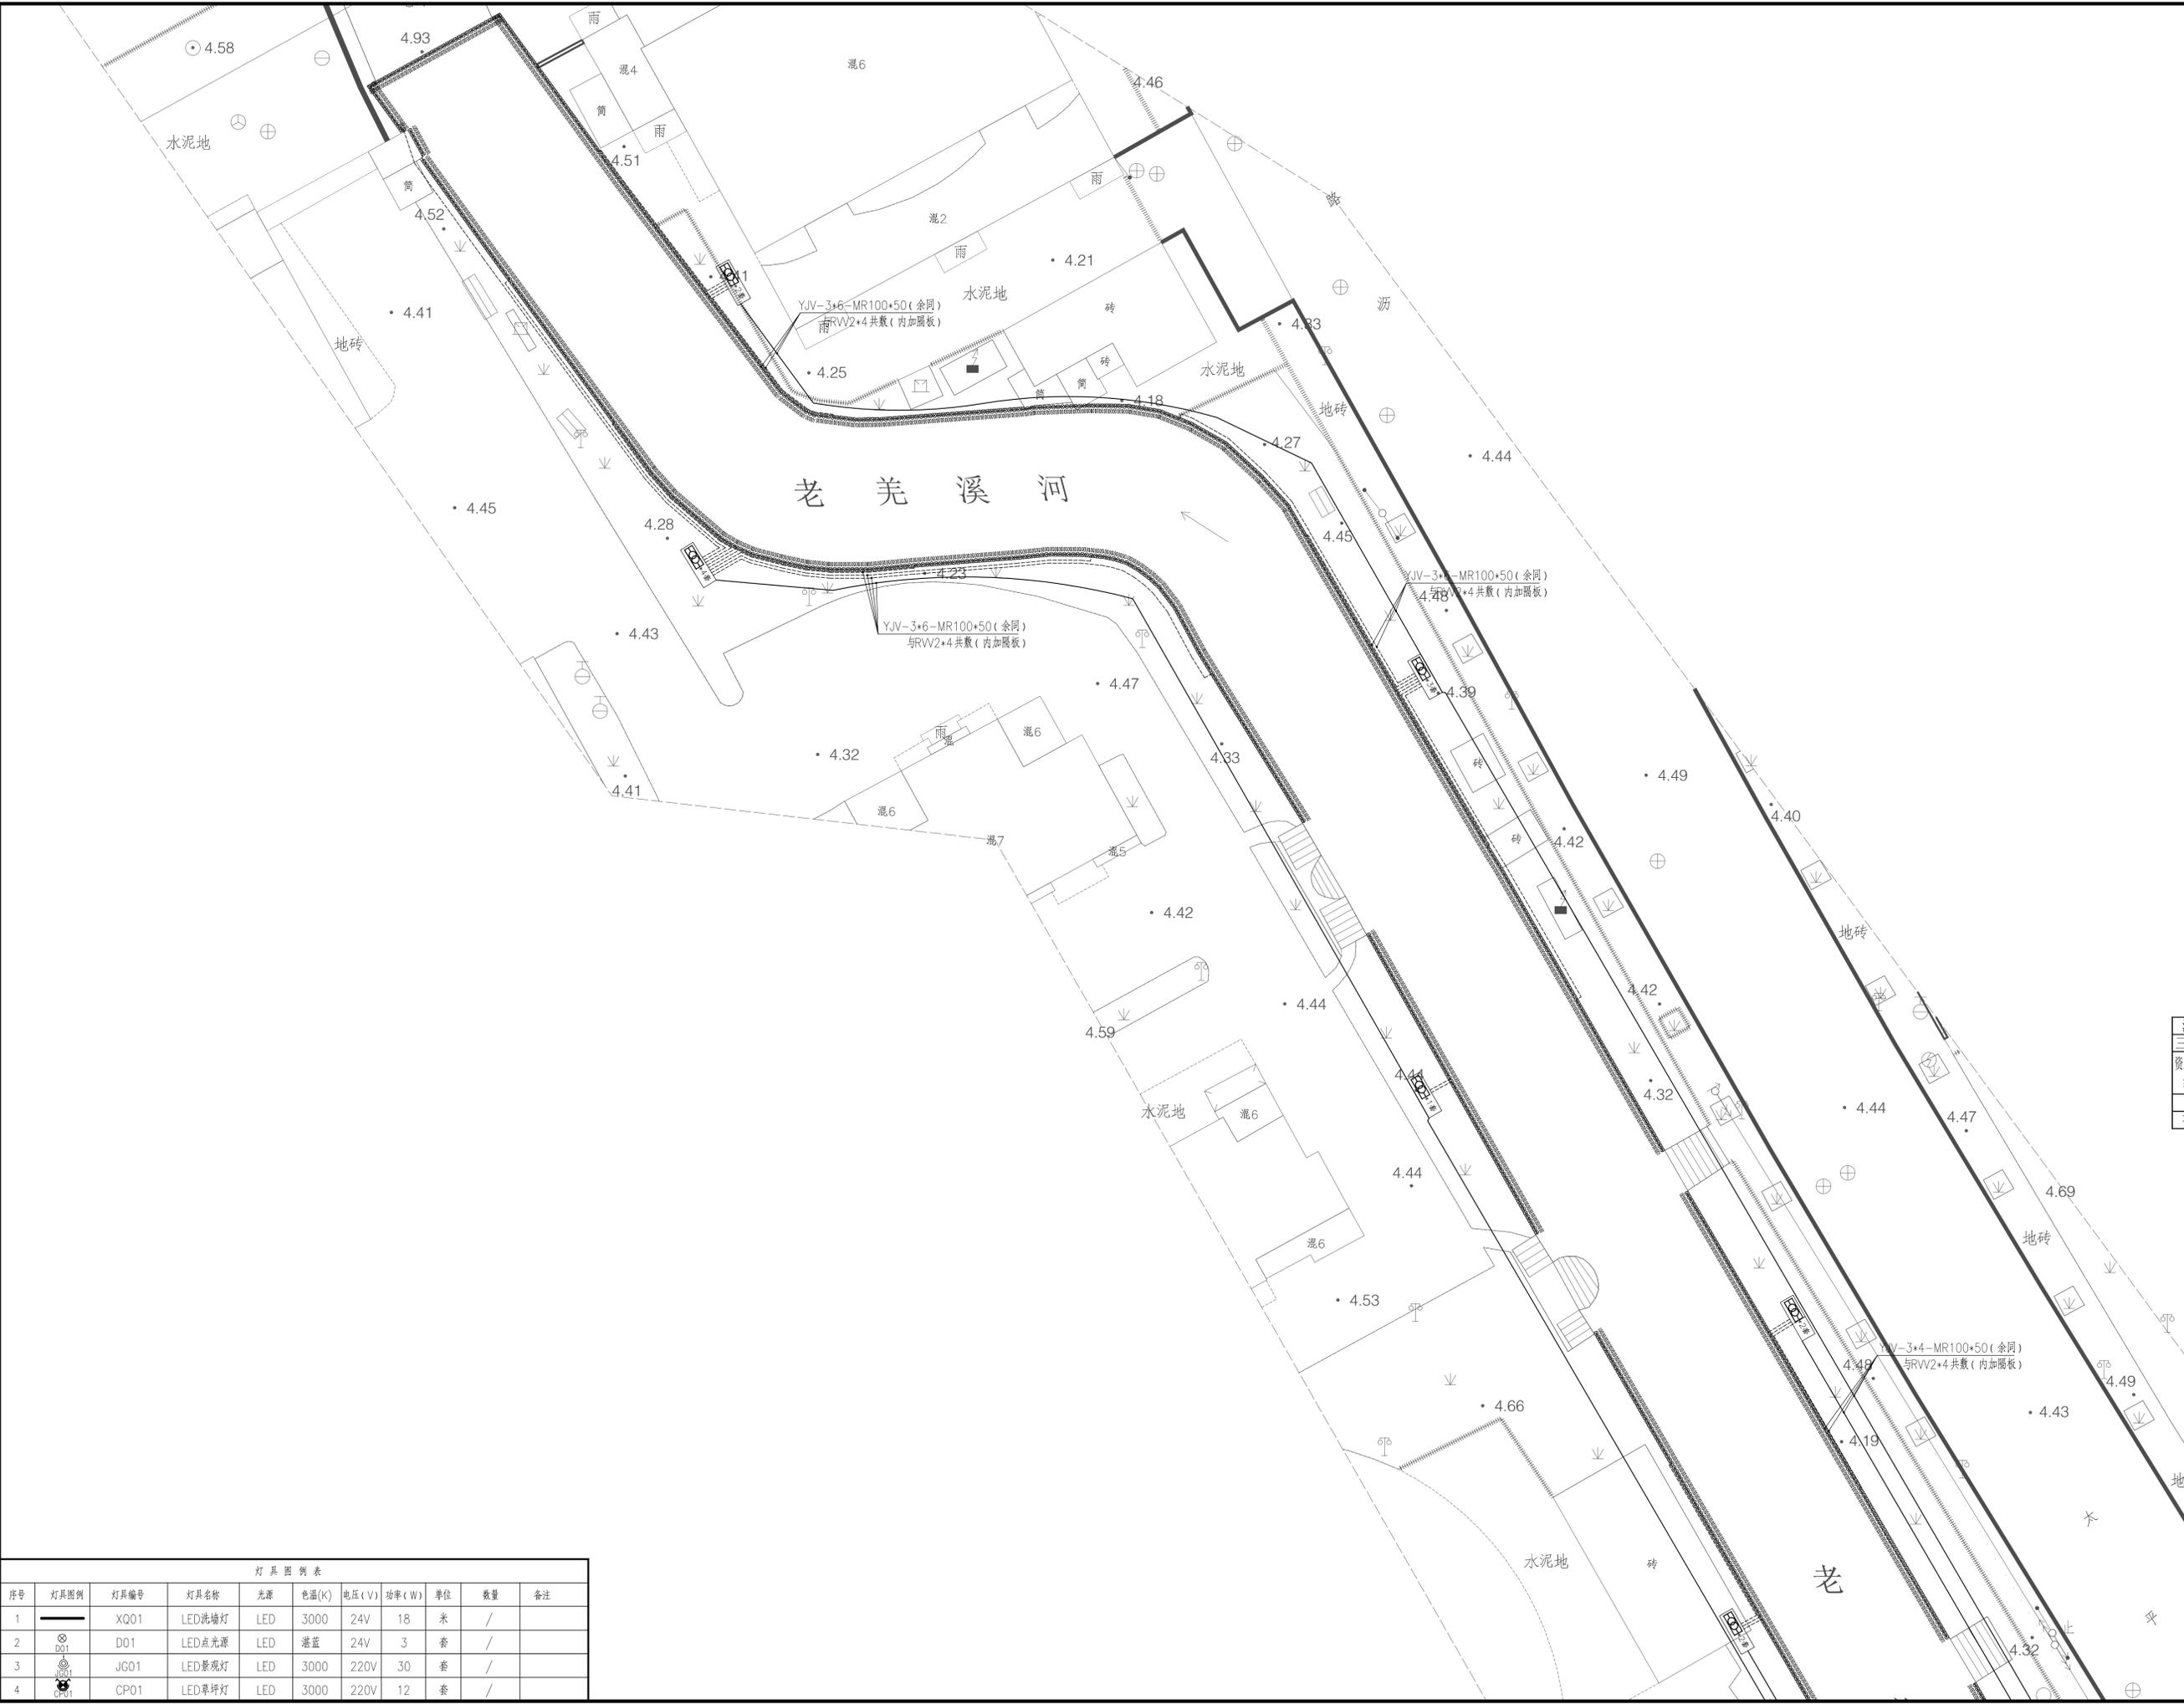

设计单位
三色石
环境艺术设计(苏州)有限公司

设计说明
DESIGN CONTENT
所有设计、图纸及说明之版权全属本公司所有。除非
经本公司书面同意,否则不得复制或再行复制。所有
尺寸需作实地检查复核,不可以图纸尺寸量度为准。
所有图纸以最后修改为准。
All design drawings specifications are copyright
and can not be used copied or reproduced with-
out the prior written form acceptance of our
company. All measurement must be checked on site.
Do not scale drawing. Drawing not showing latest
revisions are to be cancelled.
Manufacturer shall prepare shop drawing or
prototype samples for this item and submit them
to the designer for checking and approval.

江苏省工程勘察设计出图专用章
三色石环境艺术设计(苏州)有限公司
资质证书号 A232053217
江苏省住房和城乡建设厅监制(E)
有效期至二〇二五年六月三十日

建设单位
秦兴市路灯照明服务中心

项目名称
PROJECT
老羌溪河(酒厂支沟至张堡中沟段)两岸沿线
景观照明工程

施工图
图纸名称
DRAWING TITLE
河岸沿线景观照明电气图一


工程编号
JOB NO.
比例

日期 2025.04
设计主持 朱峰
审批 柯建
审核 柯建
校对 柯建
设计 朱峰
制图 朱峰
图纸编号 DS-YH-01
版次

灯具图例表

序号	灯具图例	灯具编号	灯具名称	光源	色温(K)	电压(V)	功率(W)	单位	数量	备注
1	—	XQ01	LED洗墙灯	LED	3000	24V	18	米	/	
2	⊙	D01	LED点光源	LED	湛蓝	24V	3	套	/	
3	⊙	JG01	LED景观灯	LED	3000	220V	30	套	/	
4	⊙	CP01	LED草坪灯	LED	3000	220V	12	套	/	

设计	审核	制图	校对	审核	设计
日期	日期	日期	日期	日期	日期
姓名	姓名	姓名	姓名	姓名	姓名
姓名	姓名	姓名	姓名	姓名	姓名

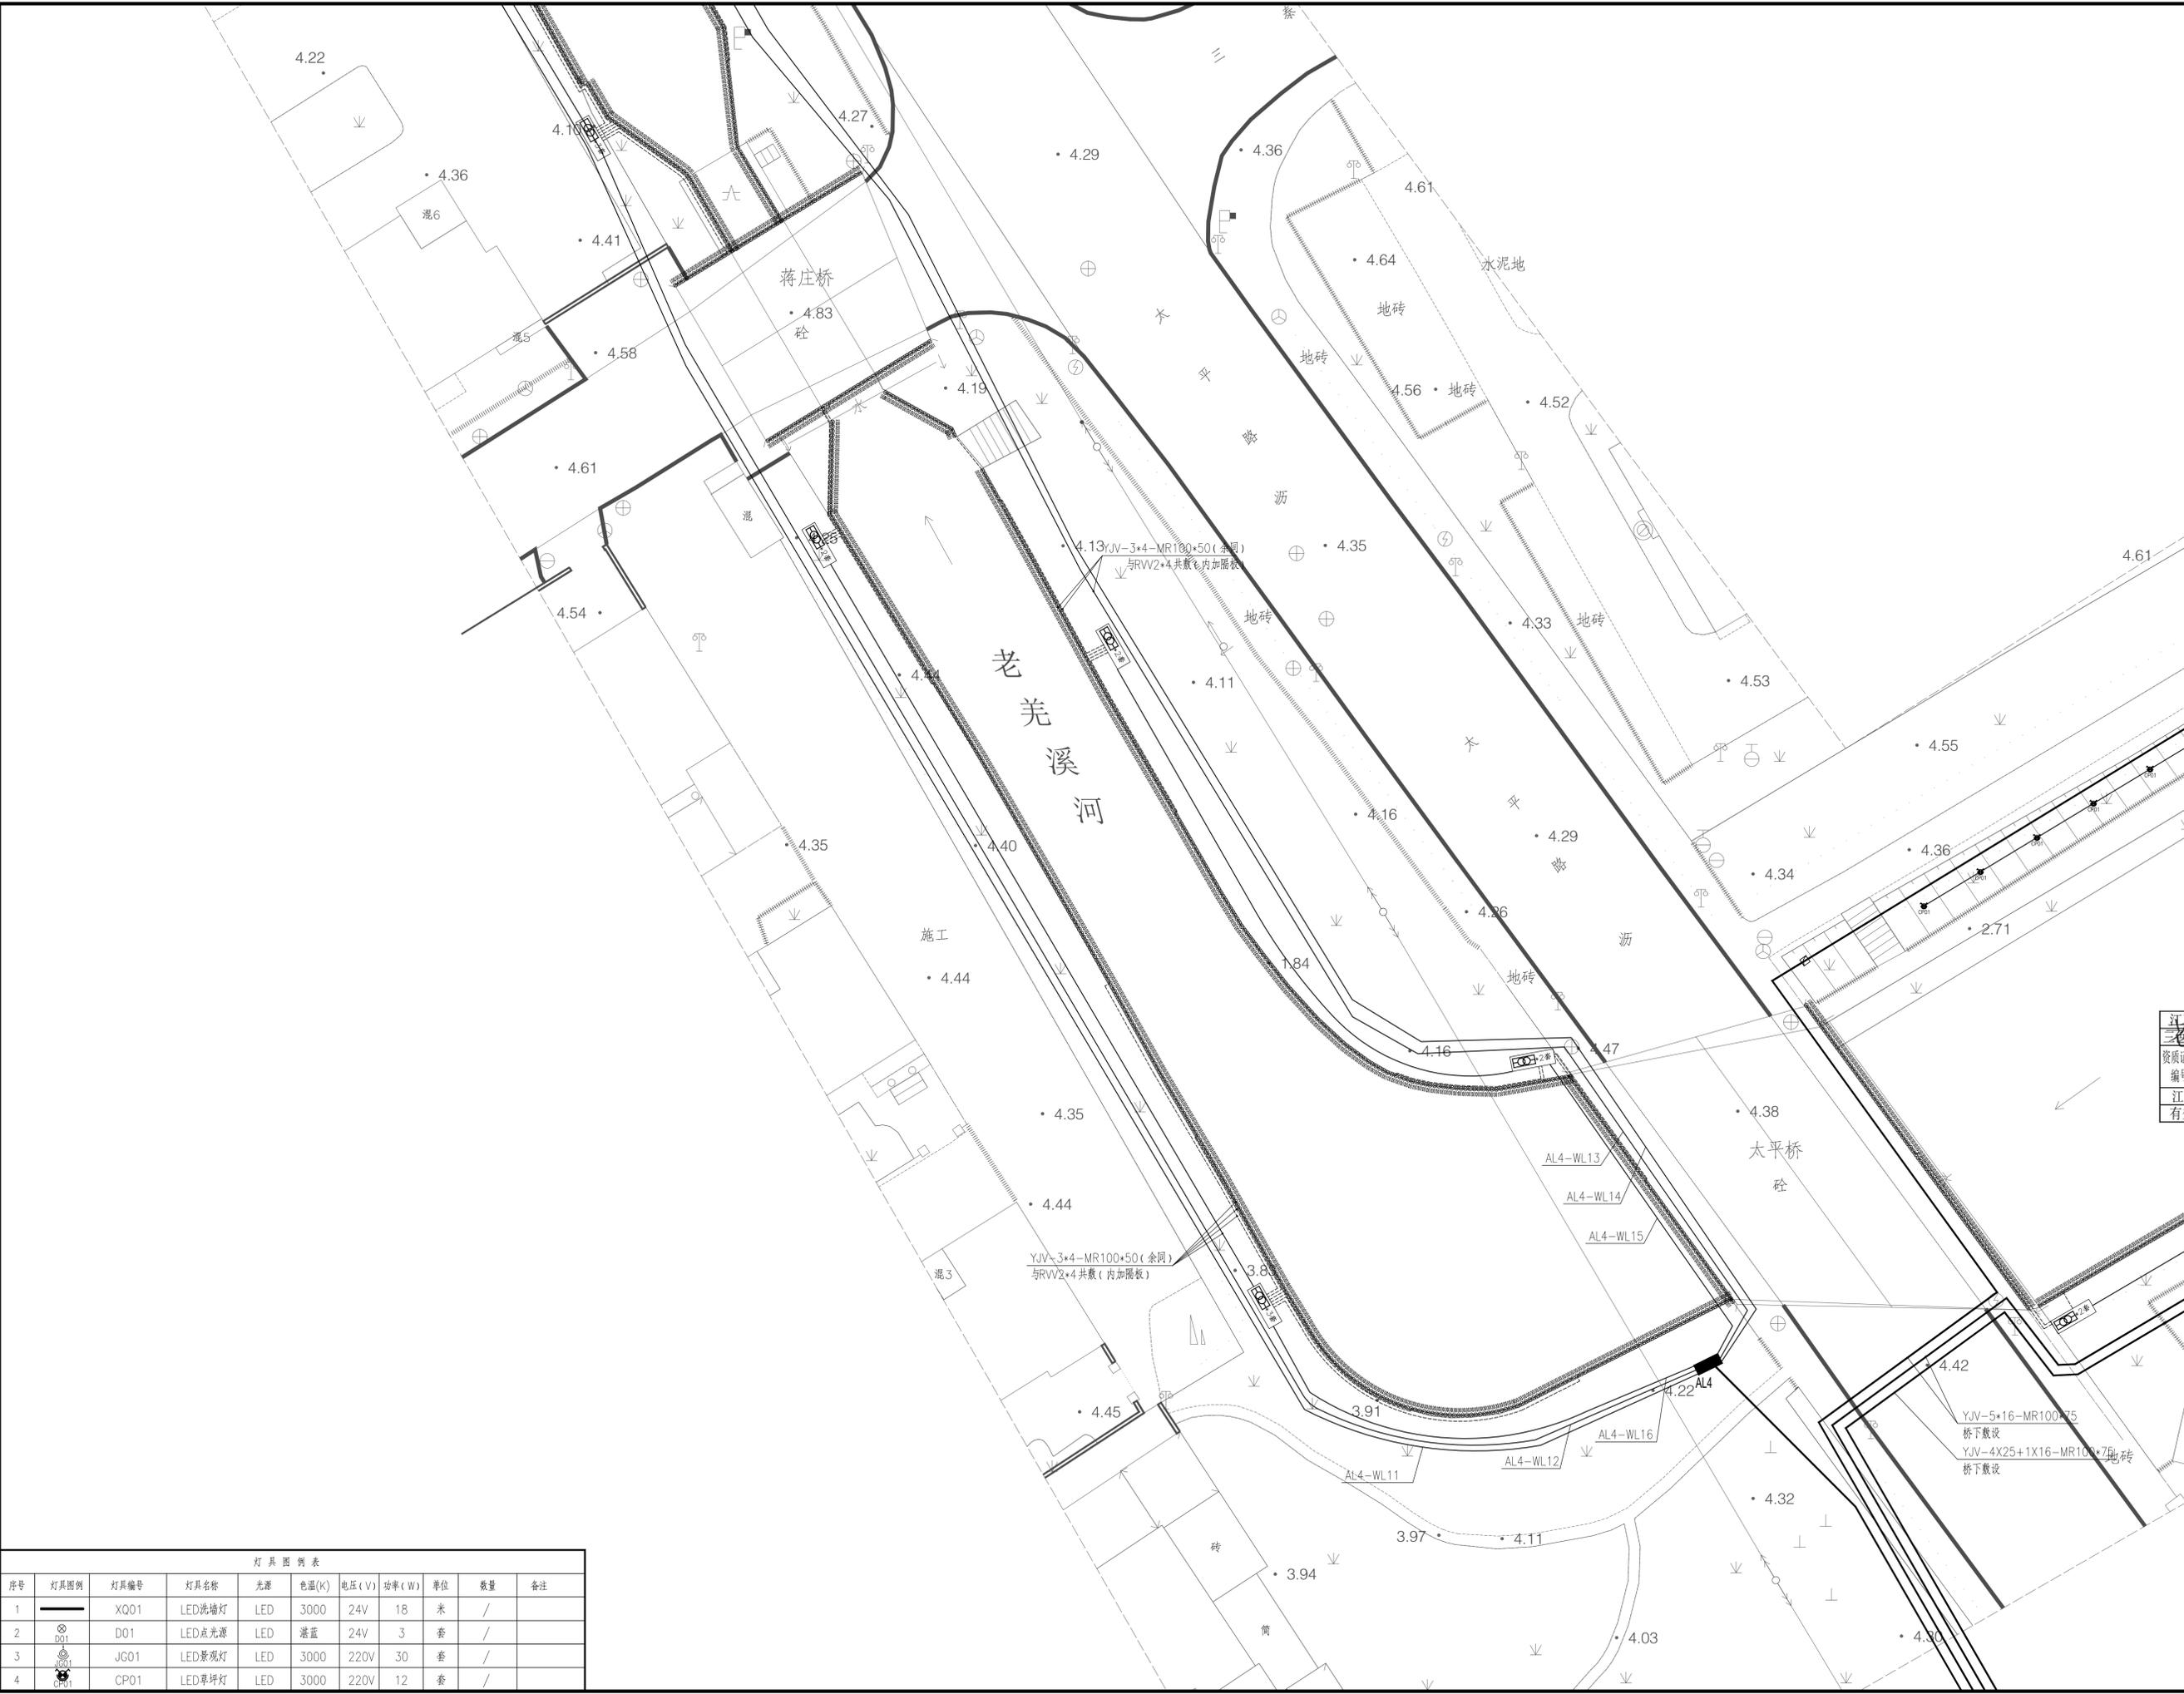

设计单位
三色石
环境艺术设计(苏州)有限公司

设计说明
DESIGN CONTENT
所有设计、图纸及说明之版权全属本公司所有。除非
得本公司书面同意，否则不得复制或翻印。所有
尺寸需作实地检查复核，不可以图纸尺寸量度为准。
所有图纸以最后修改为准。
All design drawings specifications are copyright
and can not be used copied or reproduced with-
out the prior written form acceptance of our
company. All measurement must be checked on site.
Do not scale drawing. Drawing not showing latest
revisions are to be cancelled.
Manufacturer shall prepare shop drawing or
prototype samples for this item and submit them
to the designer for checking and approval.

江苏省工程勘察设计出图专用章
三色石环境艺术设计(苏州)有限公司
资质证书编号: A232053217

江苏省住房和城乡建设厅监制(E)
有效期至二〇二五年六月三十日

建设单位
秦兴市路灯照明服务中心

项目名称
老羌溪河(酒厂支沟至张堡中沟段)两岸沿线
景观照明工程

施工图

图纸名称
河岸沿线景观照明电气图三

工程编号
JOB NO.

比例

日期 2025. 04


设计主持 李红林
审定 李红林
审核 李红林
校对 李红林
设计 李红林
制图 李红林
图纸编号 DS-YH-03
版次

灯具图例表

序号	灯具图例	灯具编号	灯具名称	光源	色温(K)	电压(V)	功率(W)	单位	数量	备注
1	XQ01	XQ01	LED洗墙灯	LED	3000	24V	18	米	/	
2	D01	D01	LED点光源	LED	湛蓝	24V	3	套	/	
3	JG01	JG01	LED景观灯	LED	3000	220V	30	套	/	
4	CP01	CP01	LED草坪灯	LED	3000	220V	12	套	/	

灯具图例表

序号	灯具图例	灯具编号	灯具名称	光源	色温(K)	电压(V)	功率(W)	单位	数量	备注
1	—	XQ01	LED洗墙灯	LED	3000	24V	18	米	/	
2	⊙	D01	LED点光源	LED	3000	24V	3	套	/	
3	⊙	JG01	LED景观灯	LED	3000	220V	30	套	/	
4	⊙	CP01	LED草坪灯	LED	3000	220V	12	套	/	

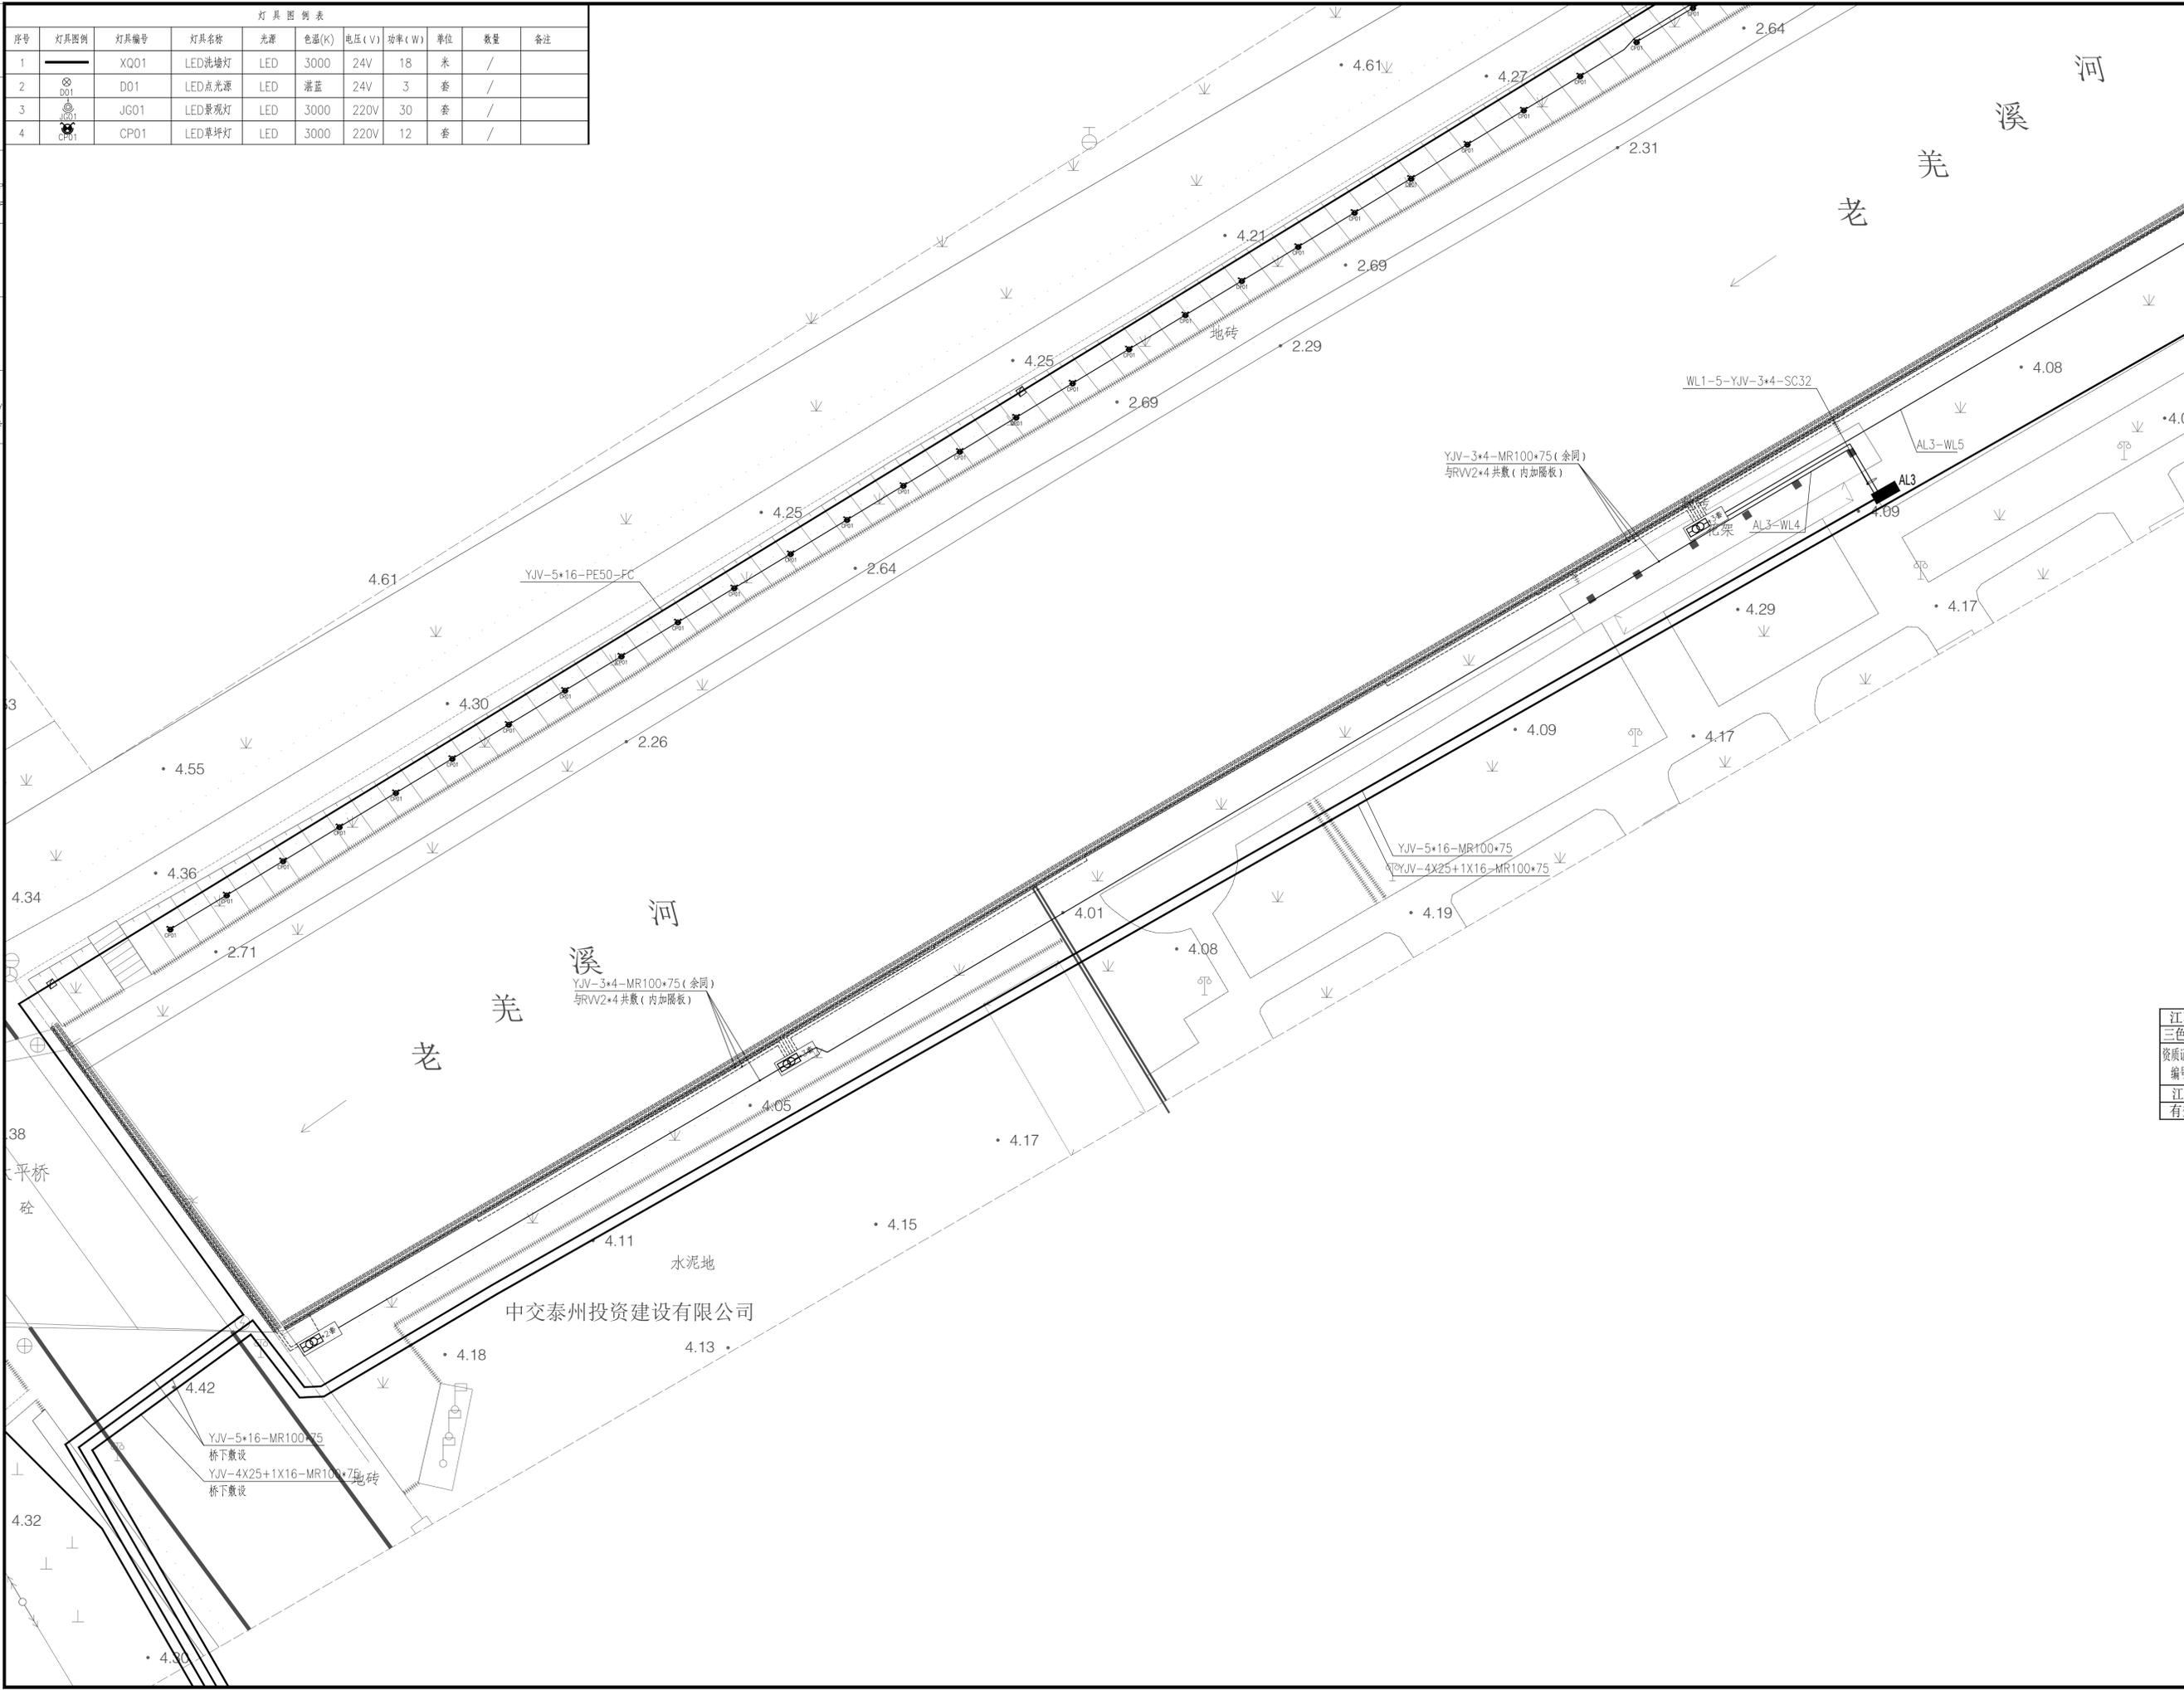

设计单位
三色石
环境艺术设计(苏州)有限公司

设计说明
DESIGN CONTENT
所有设计、图纸及说明之版权全属本公司所有。除非
经本公司书面同意,否则不得复制或再行复制。所有
尺寸需作实地检查复核,不可以图纸尺寸量度为准。
所有图纸以最后修改为准。
All design drawings specifications are copyright
and can not be used copied or reproduced with-
out the prior written form acceptance of our
company. All measurement must be checked on site.
Do not scale drawing. Drawing not showing latest
revisions are to be cancelled.
Manufacturer shall prepare shop drawing or
prototype samples for this item and submit them
to the designer for checking and approval.

江苏省工程勘察设计出图专用章
三色石环境艺术设计(苏州)有限公司
资质证书号 A232053217
江苏省住房和城乡建设厅监制(E)
有效期至二〇二五年六月三十日

建设单位
泰州市路灯照明服务中心


项目名称
PROJECT
老美溪河(酒厂支沟至张堡中沟段)两岸沿线
景观照明工程


施工图
图纸名称
DRAWING TITLE
河岸沿线景观照明电气图五

工程编号
JOB NO.
比例
日期 2025.04
设计主持
DESIGNER
审定
APPROVED BY
审核
APPROVED BY
校对
CHECKED BY
设计
DESIGNER
制图
DRAWER
图纸编号 DS-YH-05
版次

灯具图例表

序号	灯具图例	灯具编号	灯具名称	光源	色温(K)	电压(V)	功率(W)	单位	数量	备注
1	—	XQ01	LED洗墙灯	LED	3000	24V	18	米	/	
2	⊙	DO1	LED点光源	LED	3000	24V	3	套	/	
3	⊙	JG01	LED景观灯	LED	3000	220V	30	套	/	
4	⊙	CP01	LED草坪灯	LED	3000	220V	12	套	/	

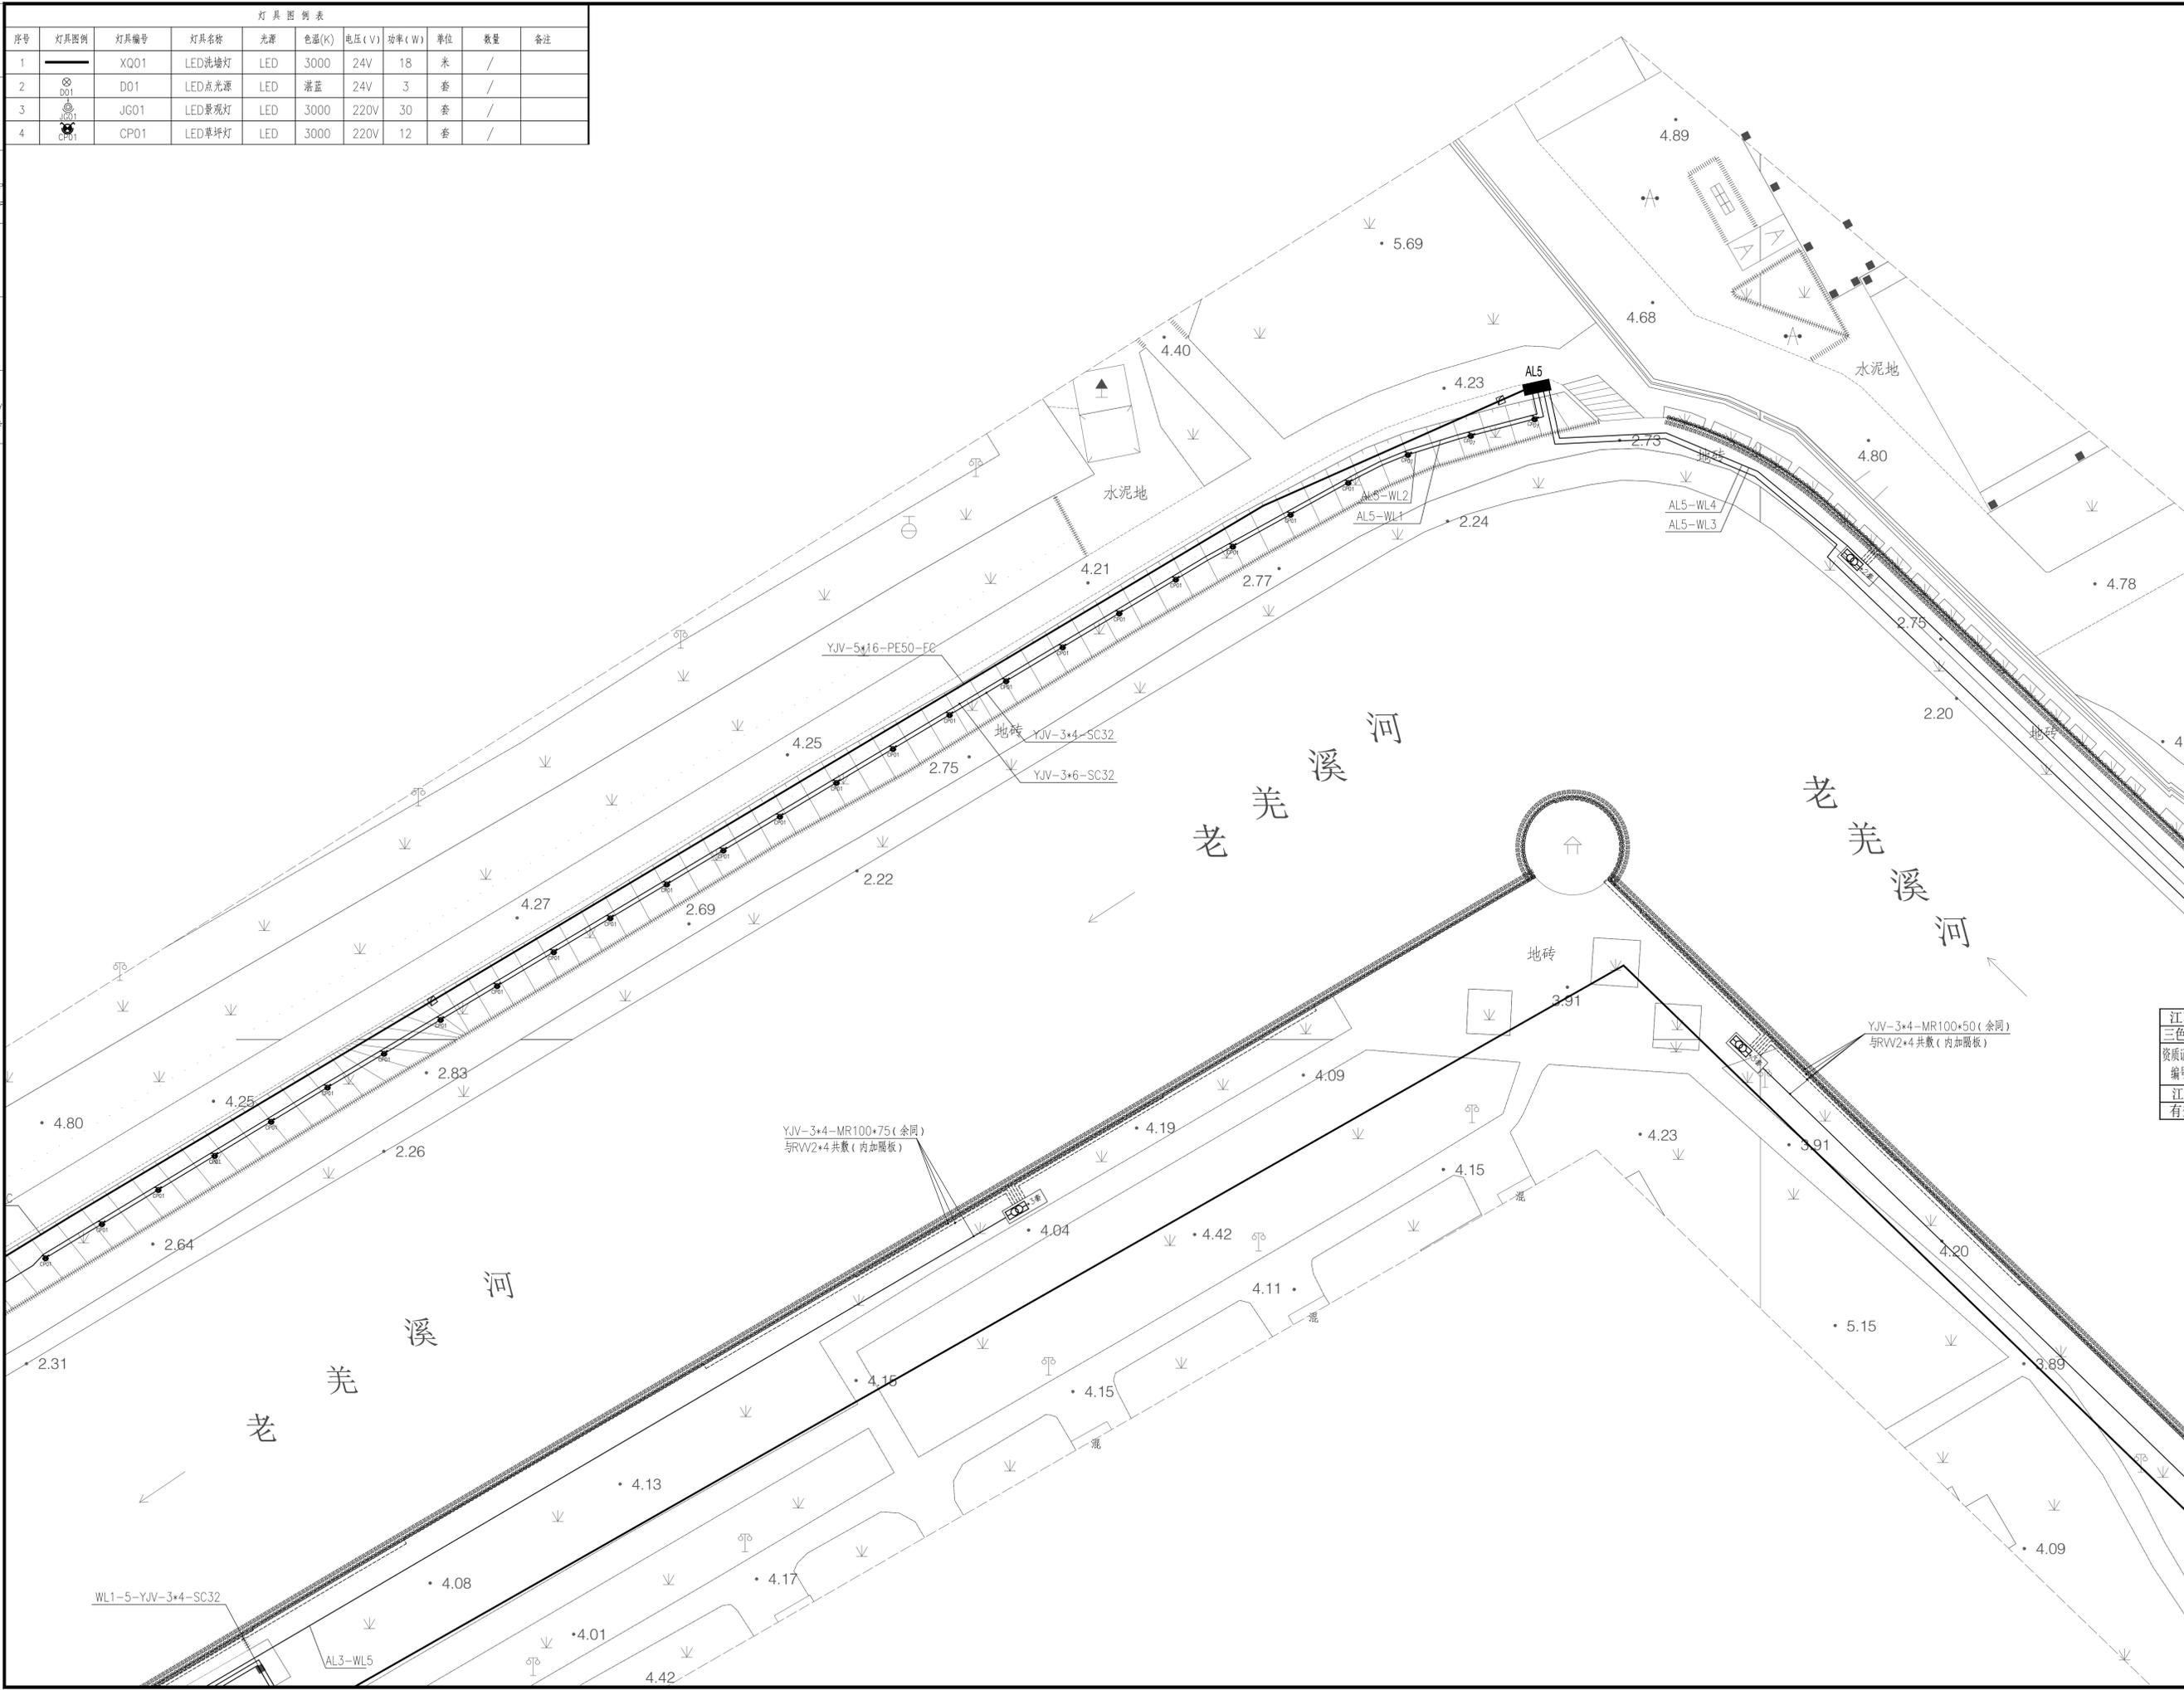

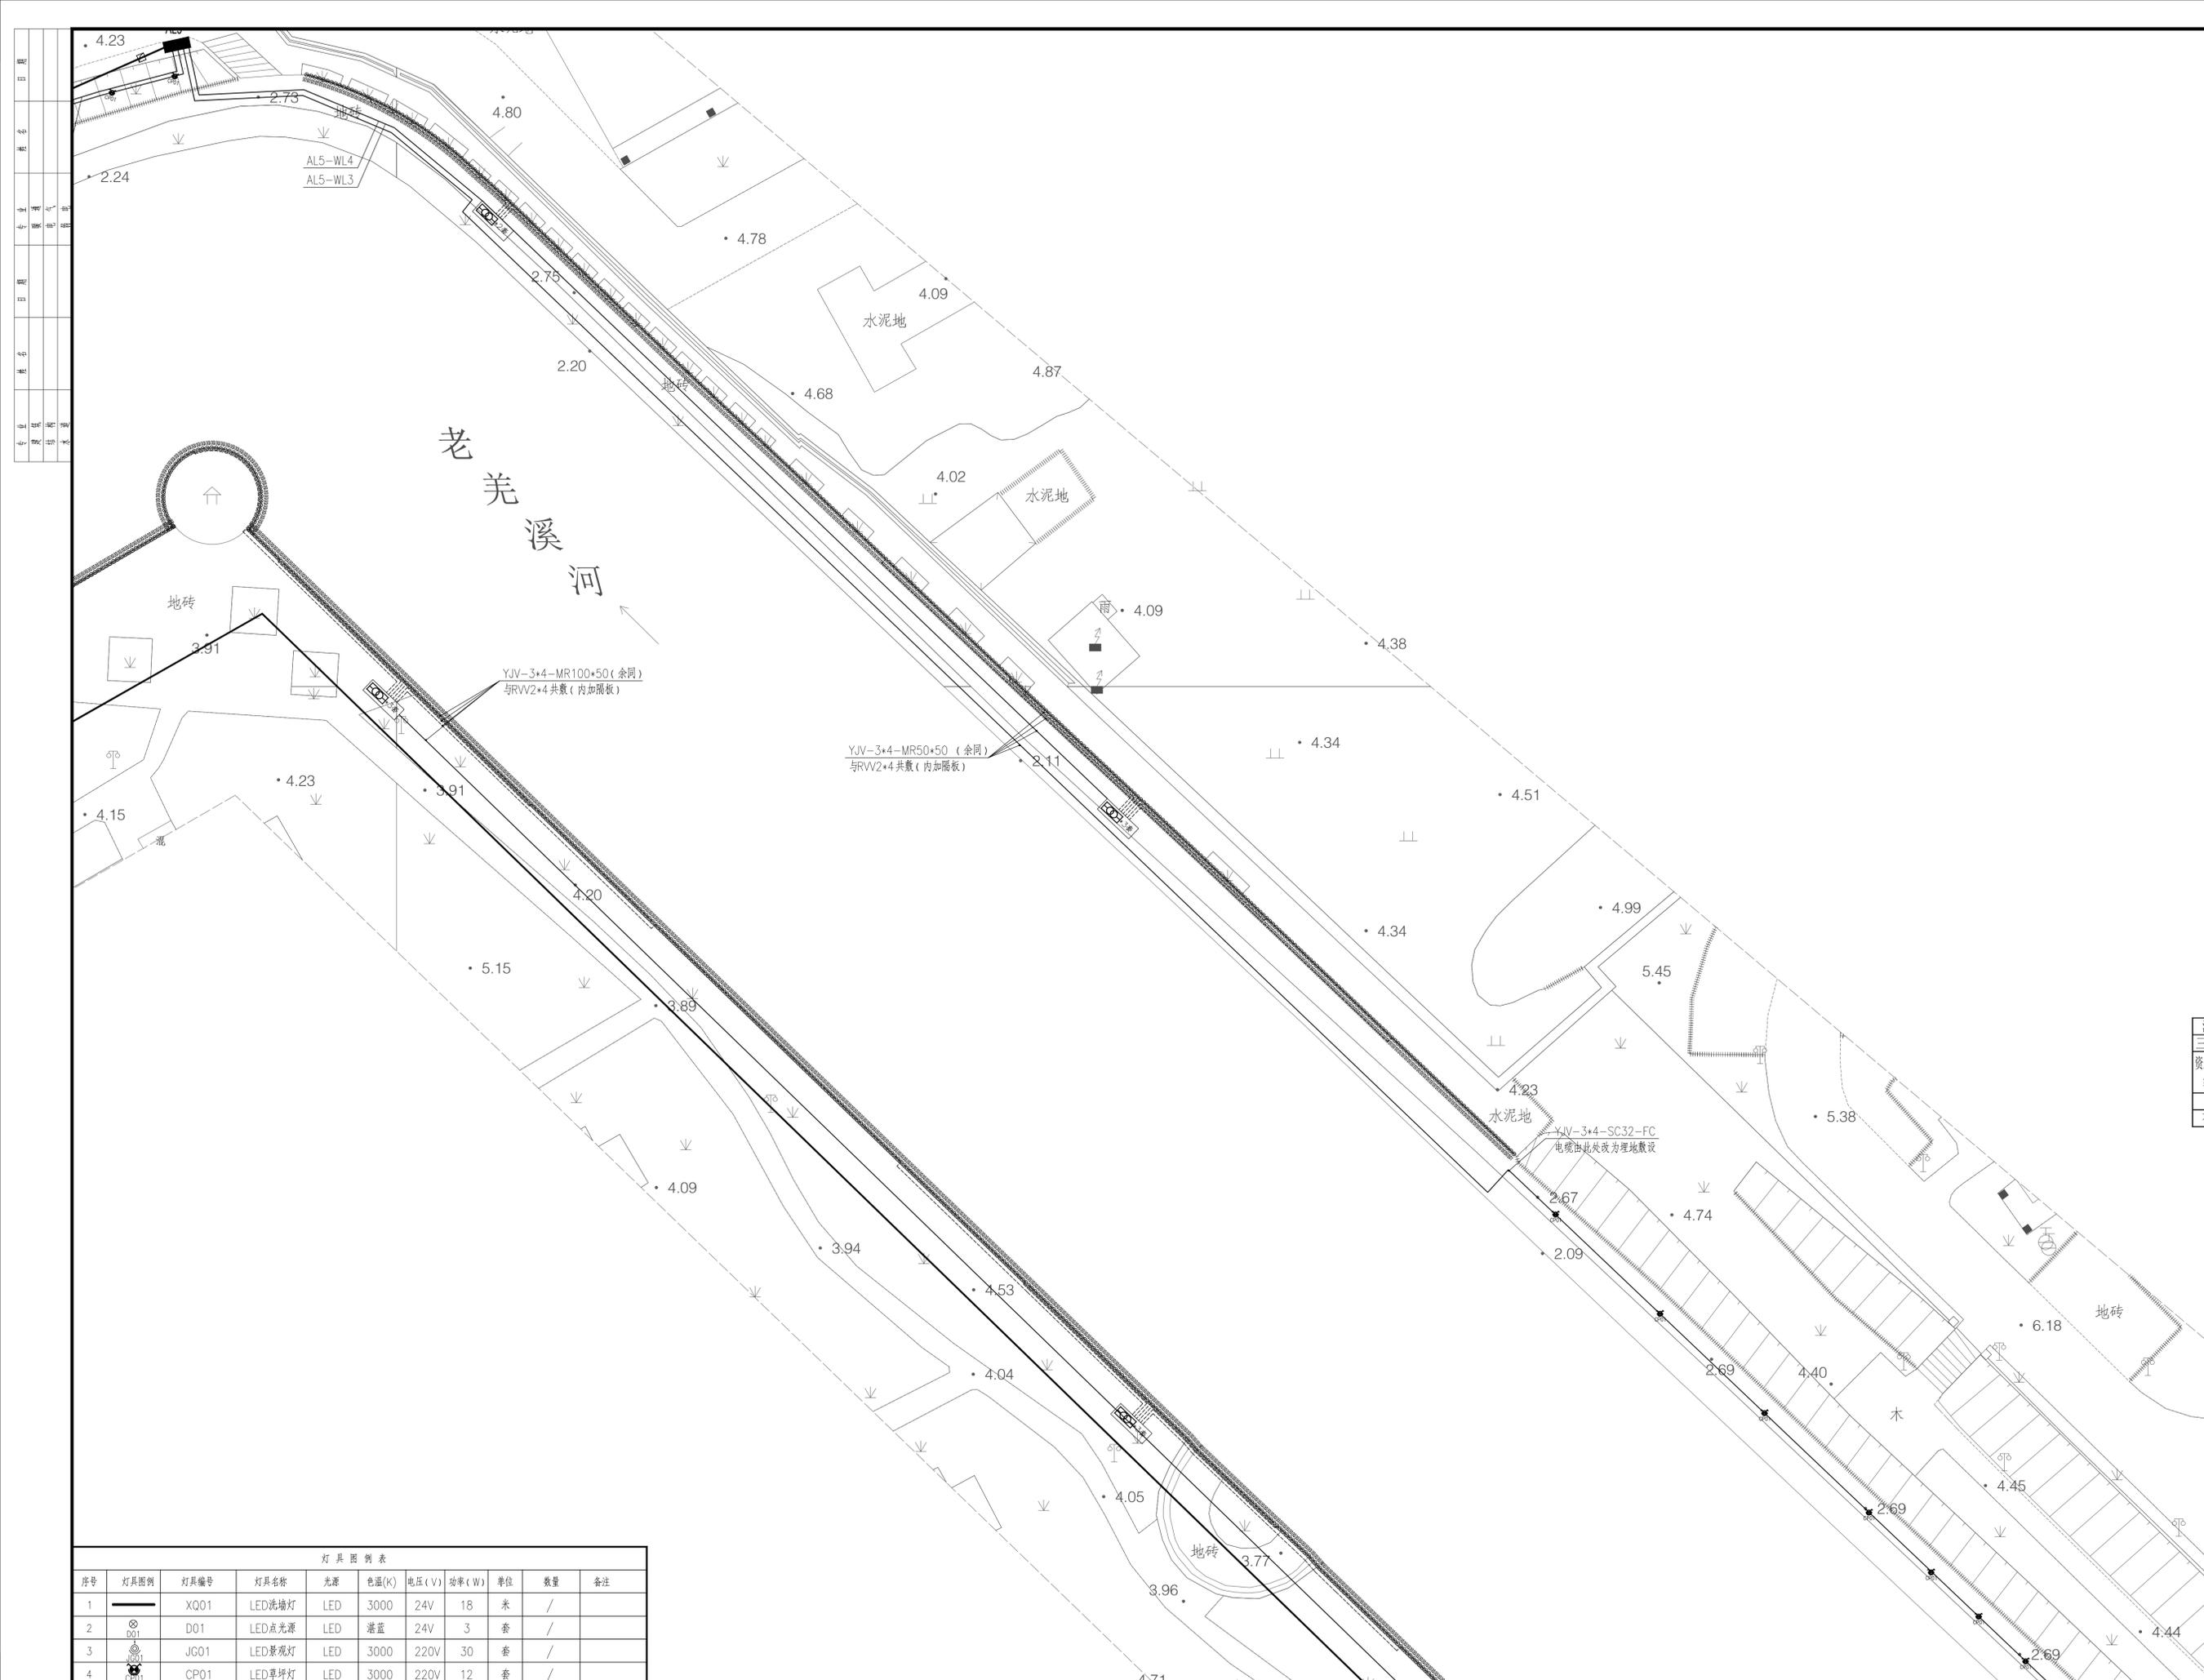

设计单位
三色石
环境艺术设计(苏州)有限公司

设计说明
DESIGN CONTENT
所有设计、图纸及说明之版权全属本公司所有。除非
得本公司书面同意,否则不得复制或翻印。所有
尺寸需作实地检查复核,不可以图纸尺寸量度为准。
所有图纸以最后修改为准。
All design drawings specifications are copyright
and can not be used copied or reproduced with-
out the prior written form acceptance of our
company. All measurement must be checked on site.
Do not scale drawing. Drawing not showing latest
revisions are to be cancelled.
Manufacturer shall prepare shop drawing or
prototype samples for this item and submit them
to the designer for checking and approval.

江苏省工程勘察设计出图专用章
三色石环境艺术设计(苏州)有限公司
资质证书编号 A232053217
江苏省住房和城乡建设厅监制(E)
有效期至二〇二五年六月三十日

建设单位
秦兴市路灯照明服务中心

项目名称
PROJECT
老羌溪河(酒厂支沟至张堡中沟段)两岸沿线
景观照明工程

施工图
图纸名称
DRAWING TITLE
河岸沿线景观照明电气图七

工程编号
JOB NO.
比例

日期 2025.04
设计主持
DESIGNER
审定
APPROVED BY
审核
APPROVED BY
校对
CHECKED BY
设计
DESIGNER
制图
DRAWER
图纸编号 DS-YH-07
版次

灯具图例表

序号	灯具图例	灯具编号	灯具名称	光源	色温(K)	电压(V)	功率(W)	单位	数量	备注
1	—	XQ01	LED洗墙灯	LED	3000	24V	18	米	/	
2	⊙	D01	LED点光源	LED	湛蓝	24V	3	套	/	
3	⊙	JG01	LED景观灯	LED	3000	220V	30	套	/	
4	⊙	CP01	LED草坪灯	LED	3000	220V	12	套	/	

共 1 页

设计单位
三色石
环境艺术设计(苏州)有限公司

设计说明
DESIGN CONTENT
所有设计、图纸及说明之版权全属本公司所有，除非
得本公司书面同意，否则不得复制或翻印。所有
尺寸需实地检查复核，不可以图纸尺寸量度为准。
所有图纸以最后修改为准。
All design drawings specifications are copyright
and can not be used copied or reproduced with-
out the prior written form acceptance of our
company. All measurement must be checked on site.
Do not scale drawing. Drawing not showing latest
revisions are to be cancelled.
Manufacturer shall prepare shop drawing or
prototype samples for this item and submit them
to the designer for checking and approval.

江苏省工程勘察设计出图专用章
三色石环境艺术设计(苏州)有限公司
资质证书号 A232053217
江苏省住房和城乡建设厅监制(E)
有效期至二〇二五年六月三十日


建设单位
秦兴市路灯照明服务中心

项目名称
PROJECT
老羌溪河(酒厂支沟至张堡中沟段)两岸沿线
景观照明工程

施工图
图纸名称
DRAWING TITLE
河岸沿线景观照明电气图八

工程编号
JOB NO.
比例

日期 2025. 04
设计主持
DESIGNER
审定
APPROVED BY
审核
APPROVED BY
校对
CHECKED BY
设计
DESIGNER
制图
DRAWER
图纸编号 DS-YH-08
版次

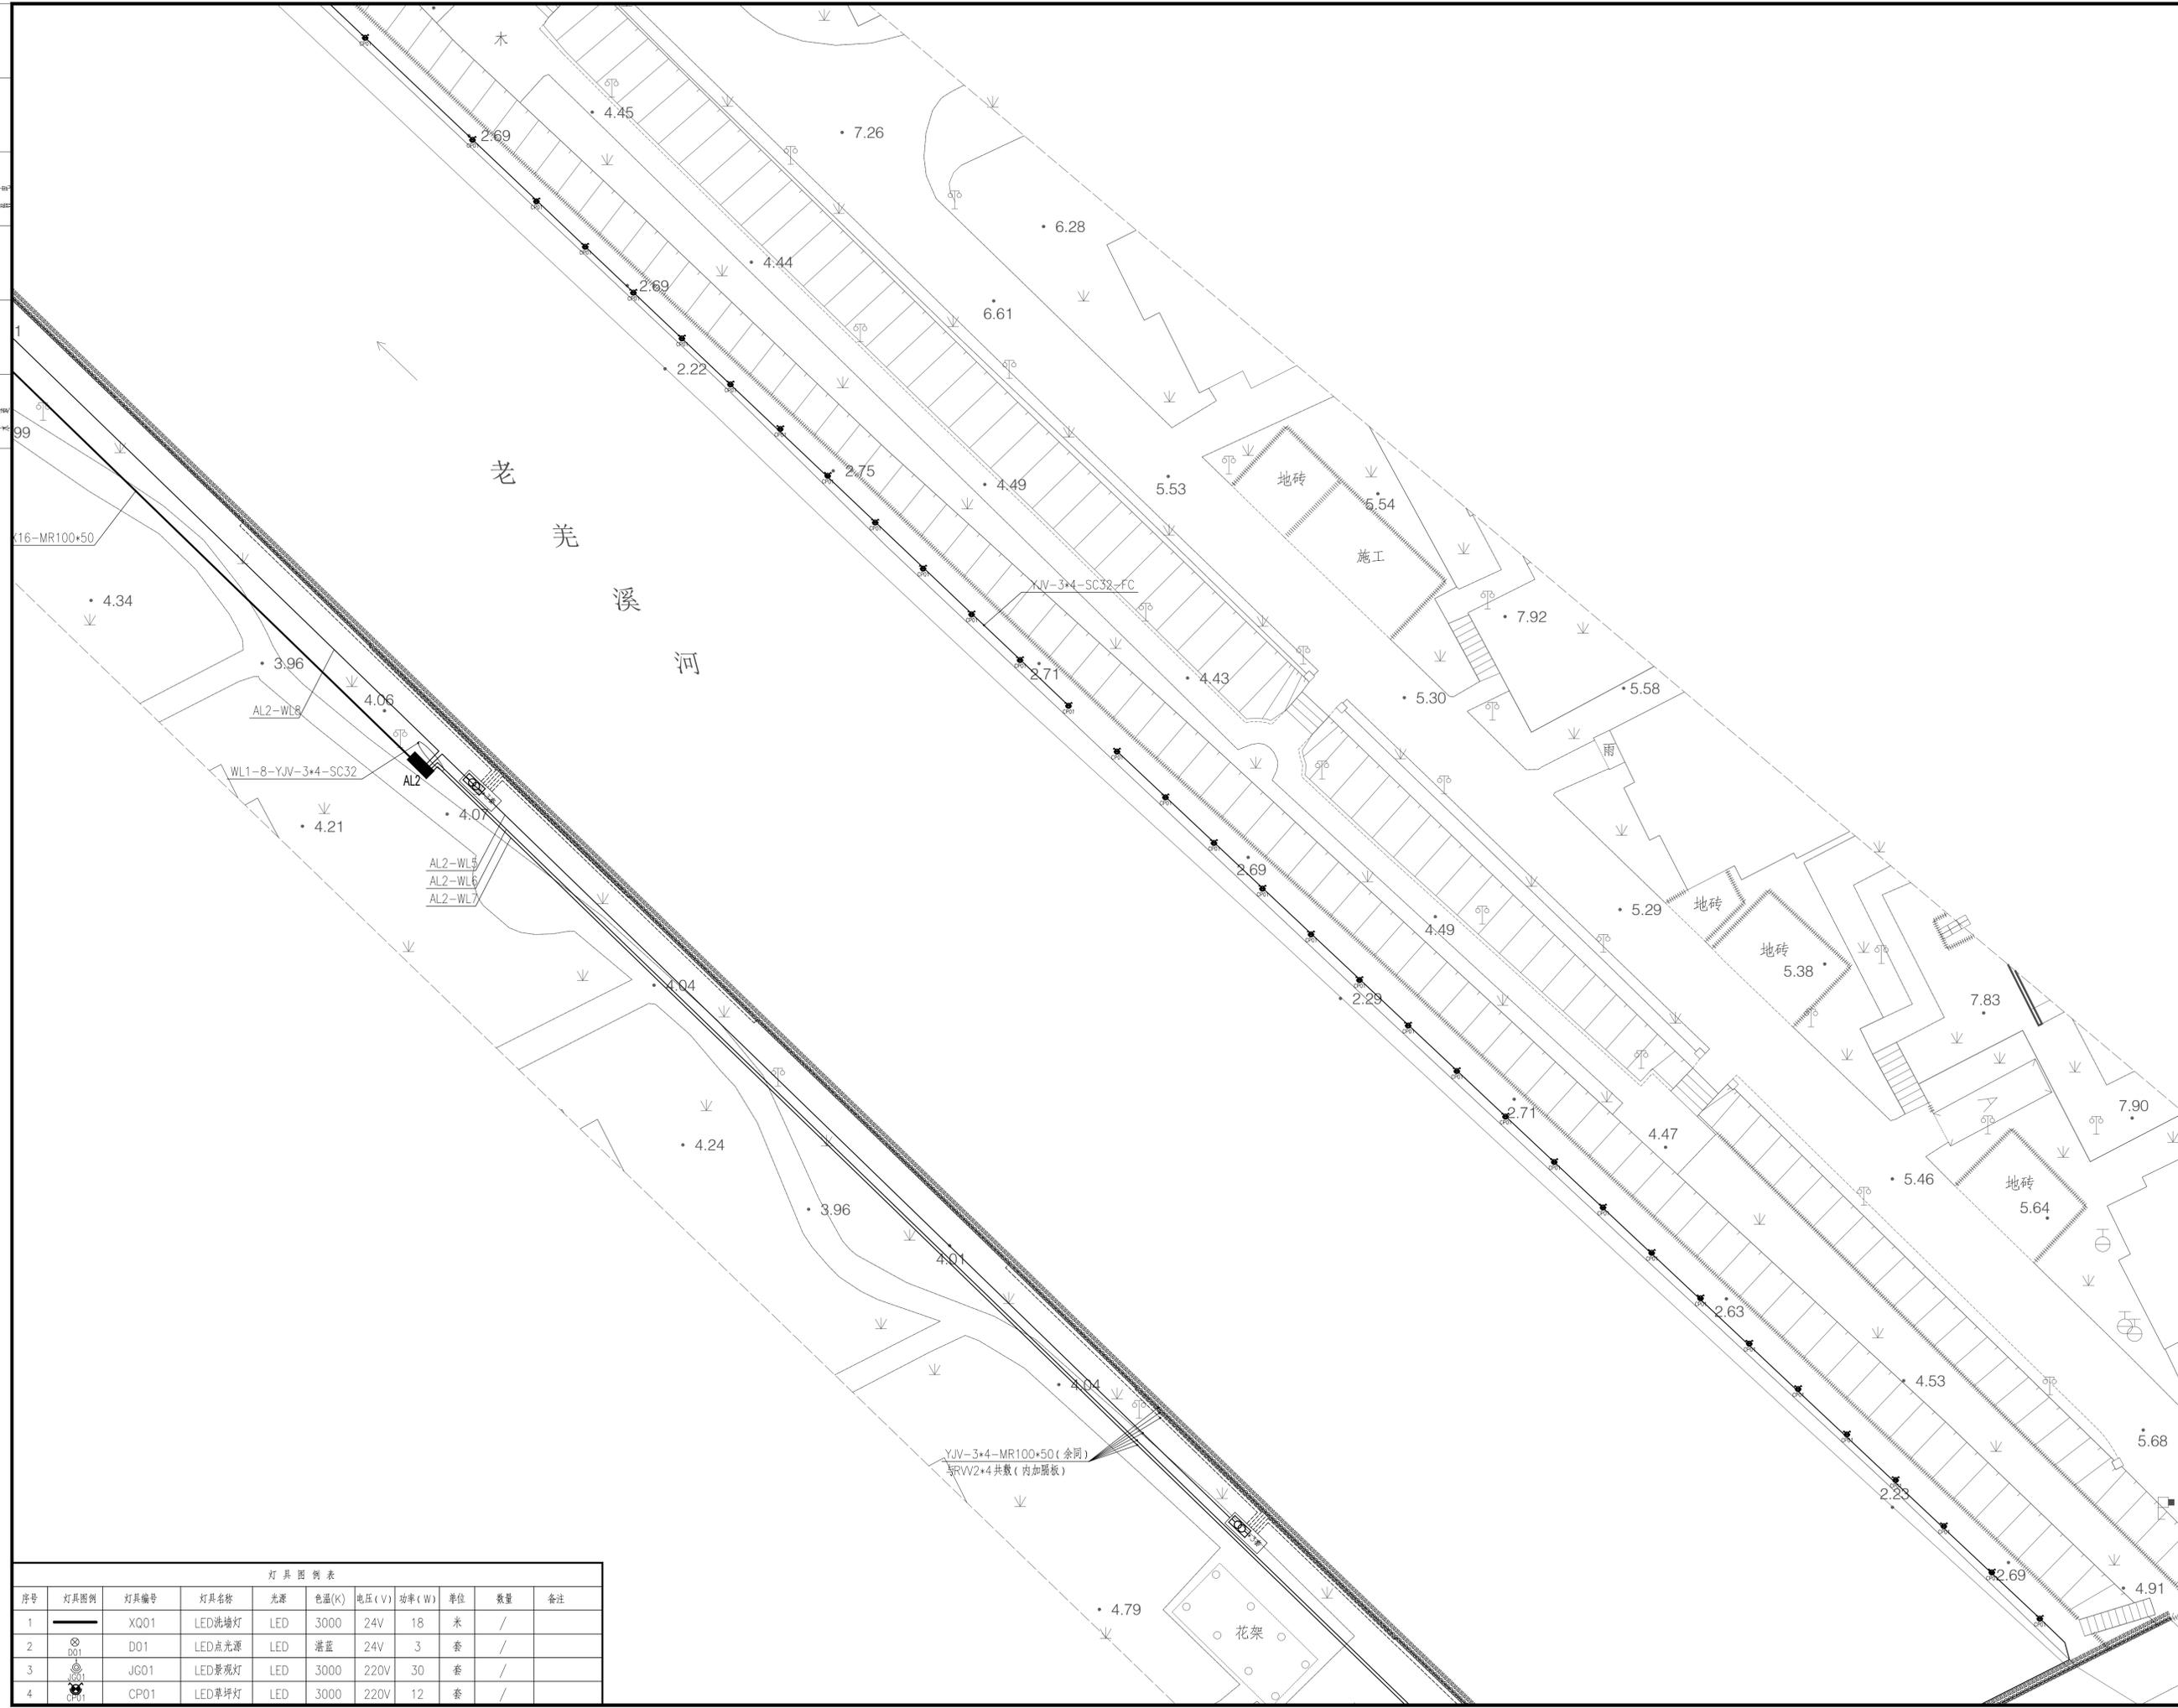

灯具图例表

序号	灯具图例	灯具编号	灯具名称	光源	色温(K)	电压(V)	功率(W)	单位	数量	备注
1	—	XQ01	LED洗墙灯	LED	3000	24V	18	米	/	
2	⊙	D01	LED点光源	LED	湛蓝	24V	3	套	/	
3	⊙	JG01	LED景观灯	LED	3000	220V	30	套	/	
4	⊙	CP01	LED草坪灯	LED	3000	220V	12	套	/	

设计单位
三色石
环境艺术设计(苏州)有限公司

设计说明
DESIGN CONTENT
所有设计、图纸及说明之版权全属本公司所有。除非
得本公司书面同意,否则不得复制或翻印。所有
尺寸需作实地检查复核,不可以图纸尺寸量度为准。
所有图纸以最后修改为准。
All design drawings specifications are copyright
and can not be used copied or reproduced with-
out the prior written form acceptance of our
company. All measurement must be checked on site.
Do not scale drawing. Drawing not showing latest
revisions are to be cancelled.
Manufacturer shall prepare shop drawing or
prototype samples for this item and submit them
to the designer for checking and approval.


江苏省工程勘察设计出图专用章
三色石环境艺术设计(苏州)有限公司
资质证书编号 A232053217
江苏省住房和城乡建设厅监制(E)
有效期至二〇二五年六月三十日

建设单位
泰兴市路灯照明服务中心

项目名称
PROJECT
老羌溪河(酒厂支沟至张堡中沟段)两岸沿线
景观照明工程

施工图
图纸名称
DRAWING TITLE
河岸沿线景观照明电气图九

工程编号
JOB NO.
比例
日期 2025.04
设计主持
DESIGNER
审定
APPROVED BY
审核
APPROVED BY
校对
CHECKED BY
设计
DESIGNER
制图
DRAWER
图纸编号
DRAWING NO.
版次

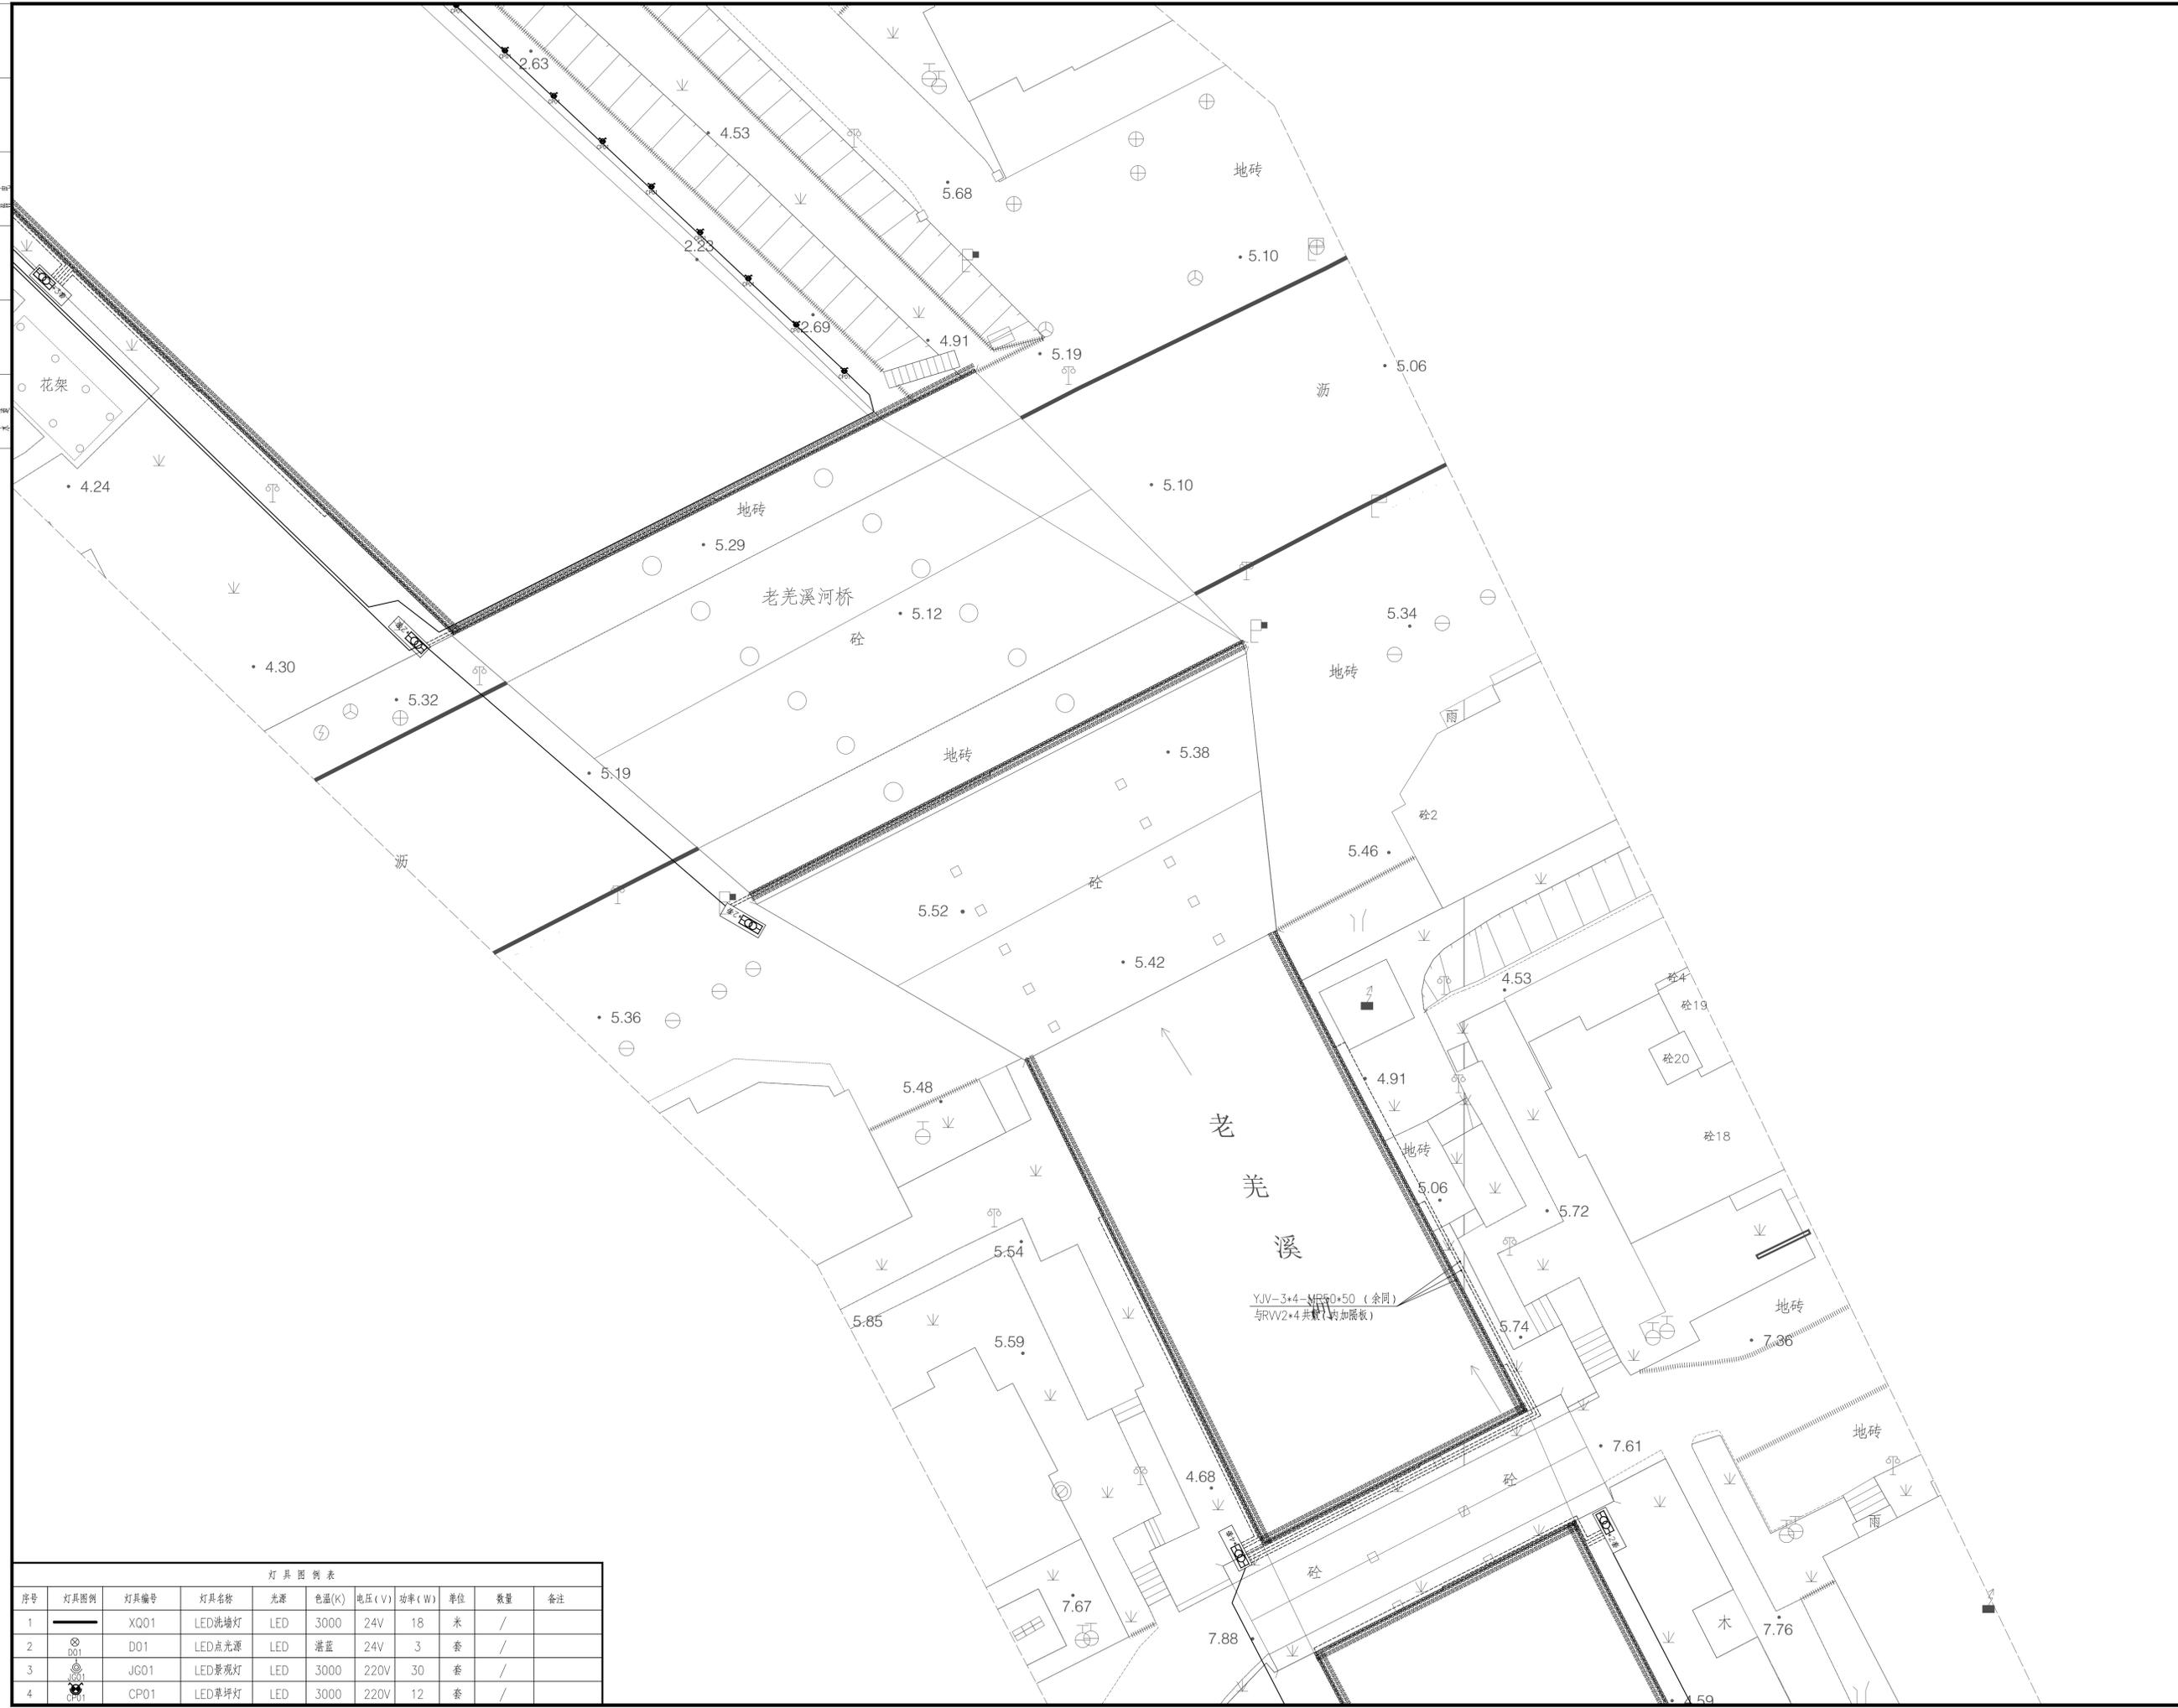


灯具图例表

序号	灯具图例	灯具编号	灯具名称	光源	色温(K)	电压(V)	功率(W)	单位	数量	备注
1	—	XQ01	LED洗墙灯	LED	3000	24V	18	米	/	
2	⊙	D01	LED点光源	LED	湛蓝	24V	3	套	/	
3	⊙	JG01	LED景观灯	LED	3000	220V	30	套	/	
4	⊙	CP01	LED草坪灯	LED	3000	220V	12	套	/	

北

设计	审核	制图	校对	审核	设计
姓名	姓名	姓名	姓名	姓名	姓名
日期	日期	日期	日期	日期	日期

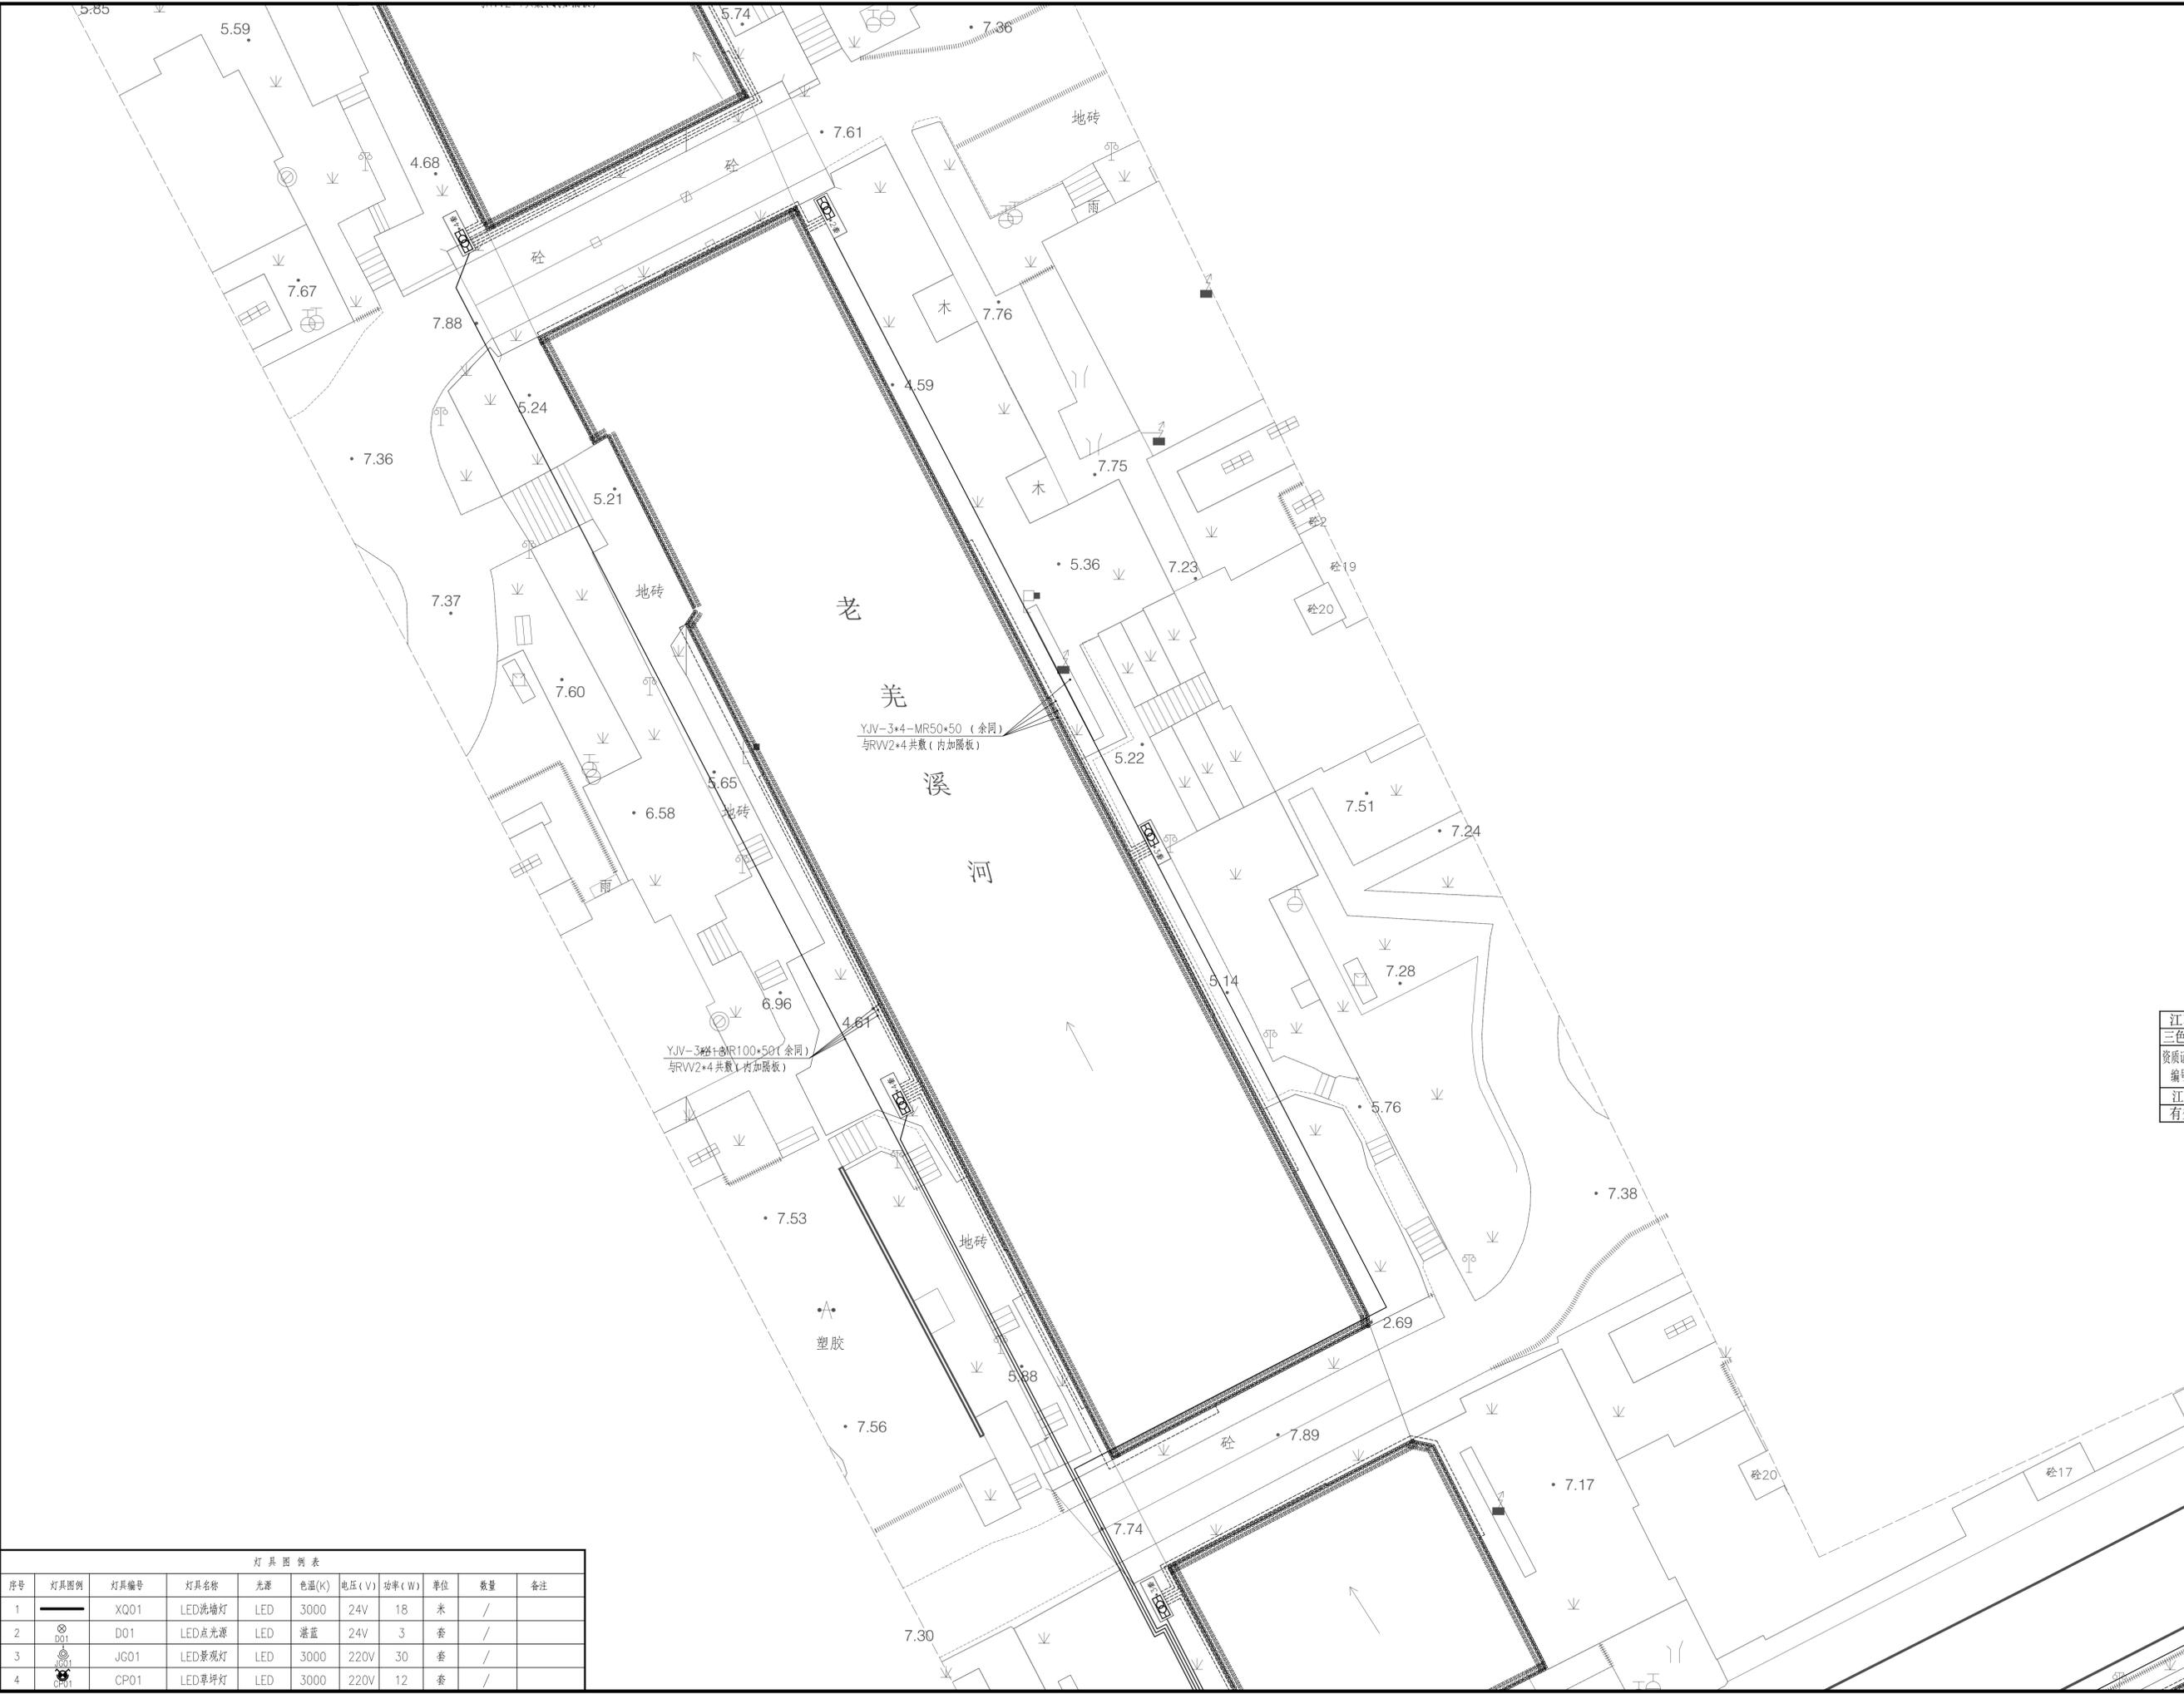

设计单位
三色石
环境艺术设计(苏州)有限公司

设计说明
DESIGN CONTENT
所有设计、图纸及说明之版权全属本公司所有。除非
得本公司书面同意,否则不得复制或翻印。所有
尺寸需作实地检查复核,不可以图纸尺寸量为准。
所有图纸以最后修改为准。
All design drawings specifications are copyright
and can not be used copied or reproduced with-
out the prior written form acceptance of our
company. All measurement must be checked on site.
Do not scale drawing. Drawing not showing latest
revisions are to be cancelled.
Manufacturer shall prepare shop drawing or
prototype samples for this item and submit them
to the designer for checking and approval.

江苏省工程勘察设计出图专用章
三色石环境艺术设计(苏州)有限公司
资质证书号 A232053217
江苏省住房和城乡建设厅监制(E)
有效期至二〇二五年六月三十日

建设单位
秦兴市路灯照明服务中心

项目名称
PROJECT
老美溪河(酒厂支沟至张堡中沟段)两岸沿线
景观照明工程


施工图
DRAWING TITLE
河岸沿线景观照明电气图十

工程编号
JOB NO.
比例
日期 2025.04
设计主持
DESIGNER
审定
APPROVED BY
审核
APPROVED BY
校对
CHECKED BY
设计
DESIGNER
制图
DRAWER
图纸编号 DS-YH-10
版次

灯具图例表

序号	灯具图例	灯具编号	灯具名称	光源	色温(K)	电压(V)	功率(W)	单位	数量	备注
1	—	XQ01	LED洗墙灯	LED	3000	24V	18	米	/	
2	⊙	D01	LED点光源	LED	湛蓝	24V	3	套	/	
3	⊙	JG01	LED景观灯	LED	3000	220V	30	套	/	
4	⊙	CP01	LED草坪灯	LED	3000	220V	12	套	/	

日期	
姓名	
职务	
日期	
姓名	
职务	
日期	
姓名	
职务	

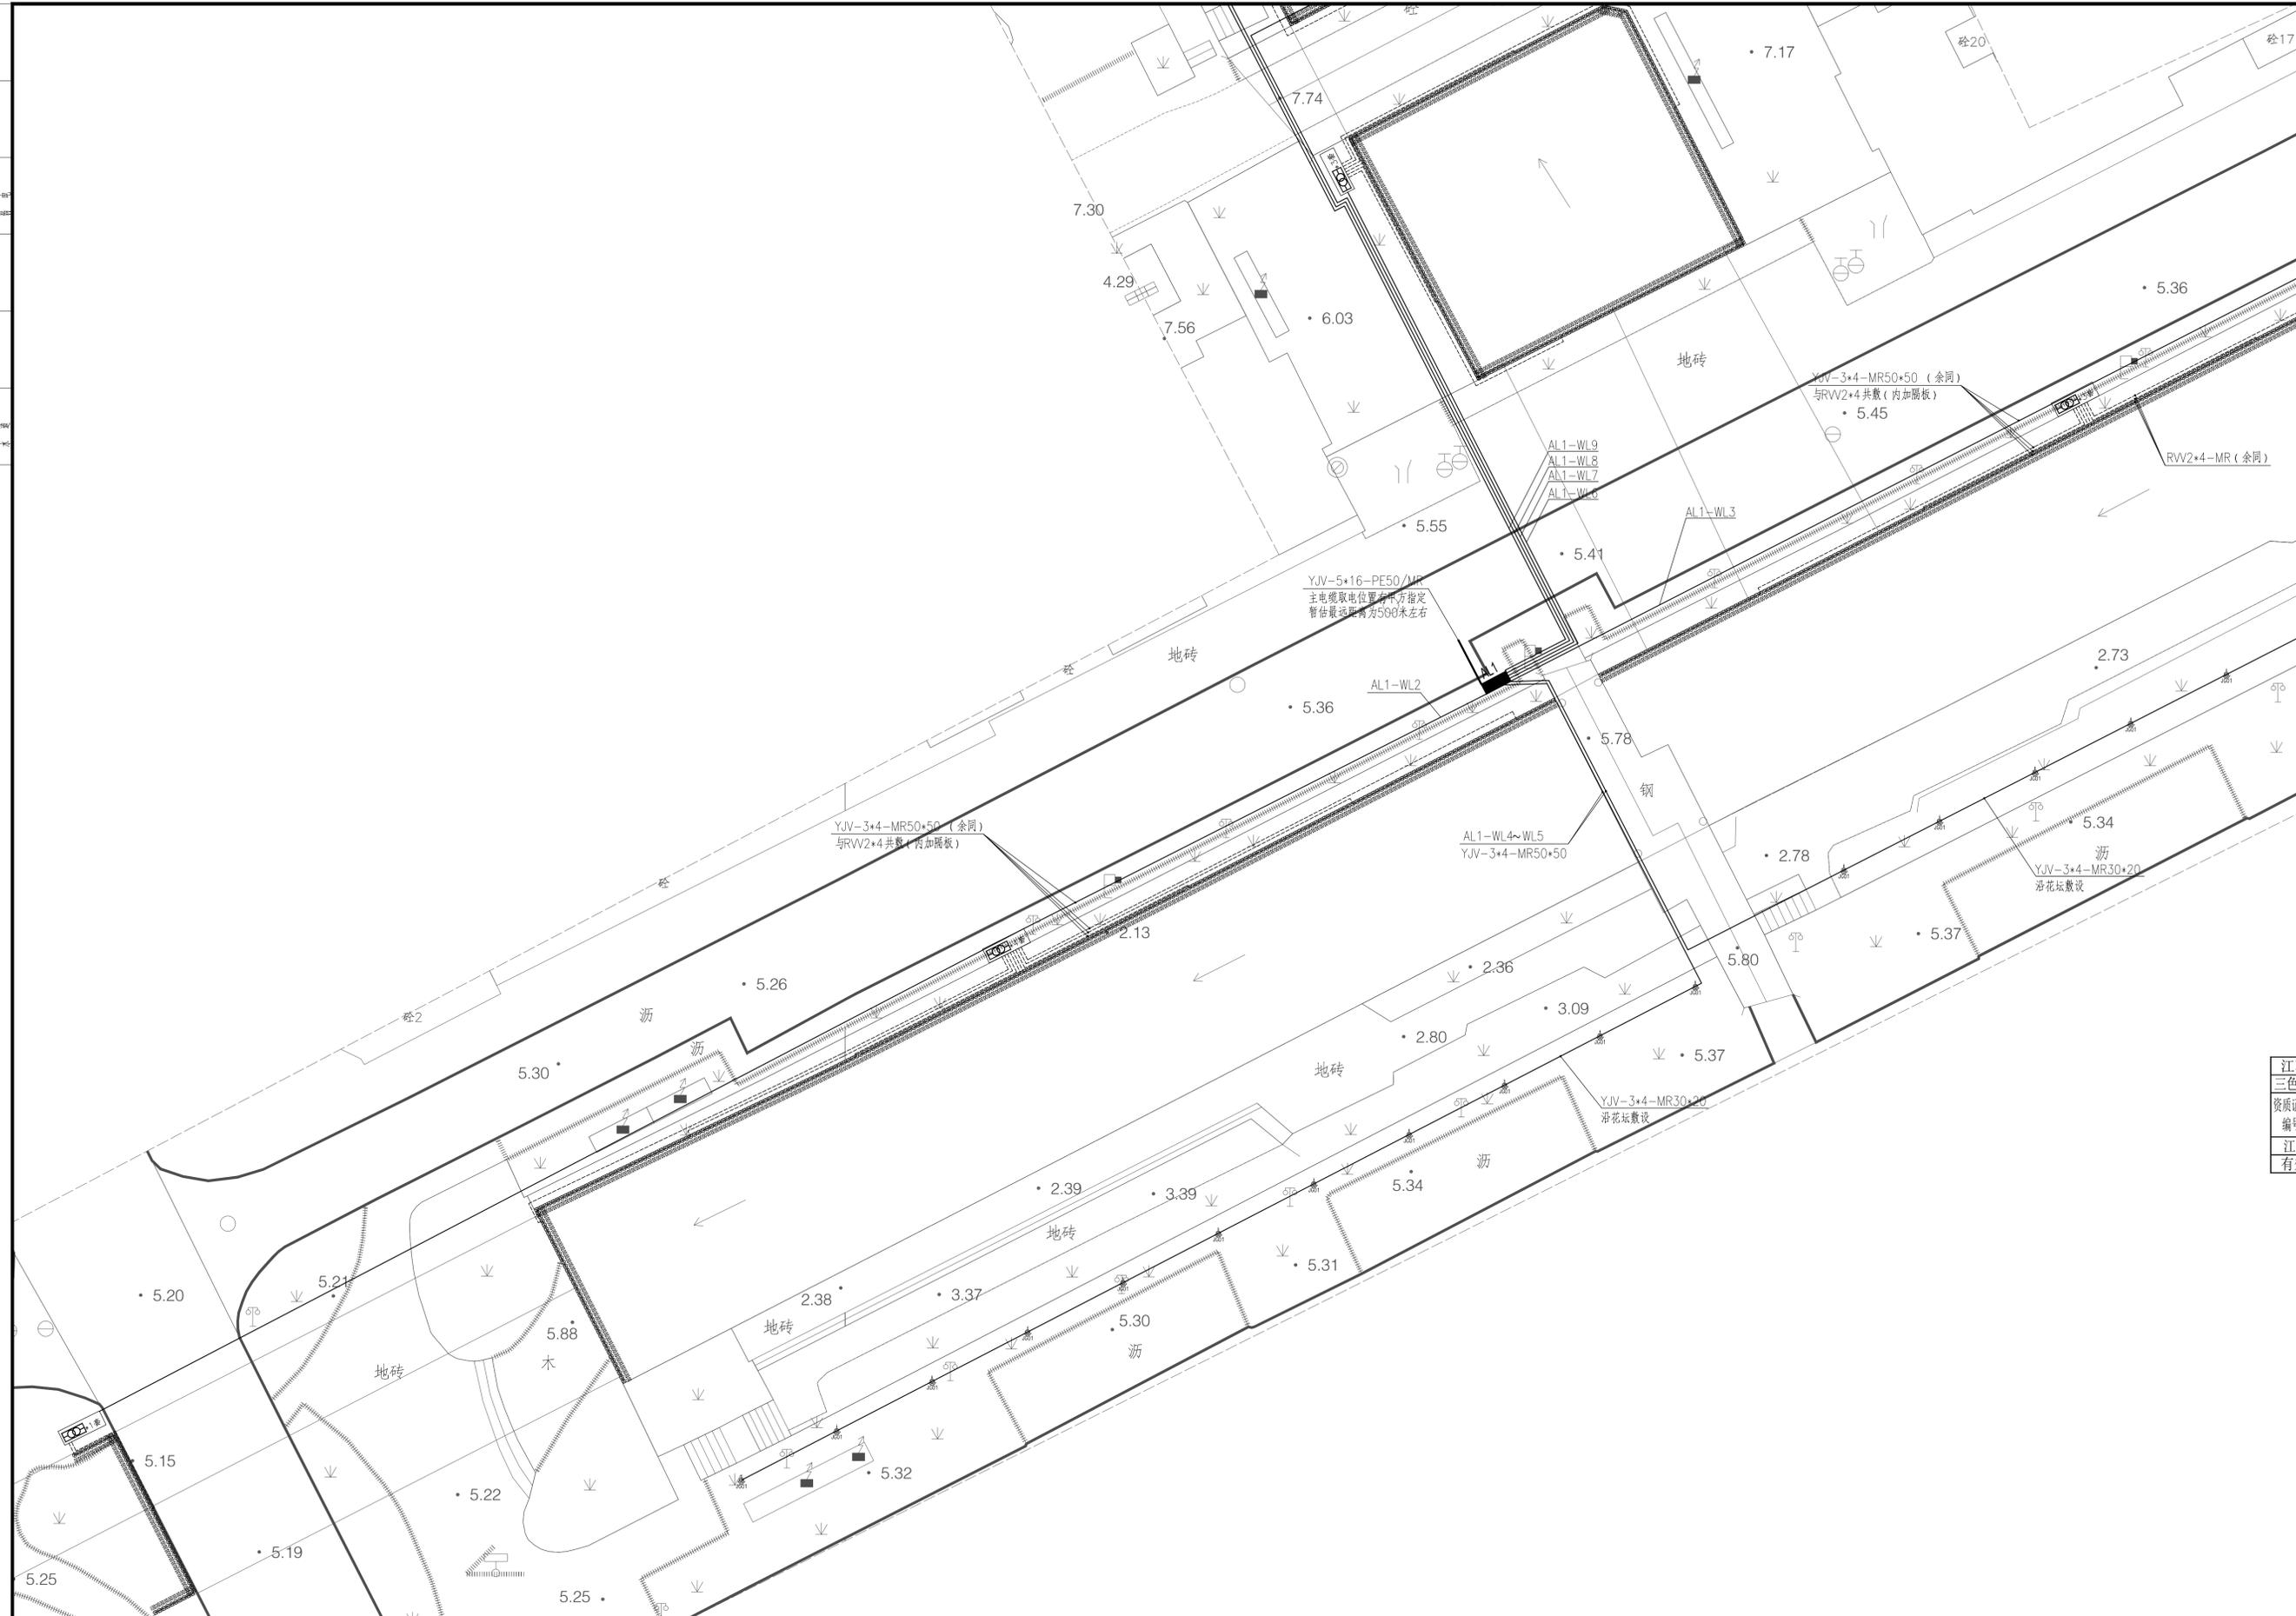

设计单位
三色石
环境艺术设计(苏州)有限公司

设计说明
DESIGN CONTENT
所有设计、图纸及说明之版权全属本公司所有。除非
得本公司书面同意,否则不得复制或再行复制。所有
尺寸需实地检查复核,不可以图纸尺寸量为准。
所有图纸以最后修改为准。
All design drawings specifications are copyright
and can not be used copied or reproduced with-
out the prior written form acceptance of our
company. All measurement must be checked on site.
Do not scale drawing. Drawing not showing latest
revisions are to be cancelled.
Manufacturer shall prepare shop drawing or
prototype samples for this item and submit them
to the designer for checking and approval.

江苏省工程勘察设计出图专用章
三色石环境艺术设计(苏州)有限公司
资质证书号 A232053217
江苏省住房和城乡建设厅监制(E)
有效期至二〇二五年六月三十日

建设单位
泰兴市路灯照明服务中心

项目名称
PROJECT
老范溪河(酒厂支沟至张堡中沟段)两岸沿线
景观照明工程

施工图

图纸名称
DRAWING TITLE
河岸沿线景观照明电气图十一

工程编号
JOB NO.
比例


日期 2025. 04

设计主持
DESIGNER
审核
APPROVED BY
审核
APPROVED BY
校对
CHECKED BY
设计
DESIGNER
制图
DRAWER
图纸编号 DS-YH-11
版次

灯具图例表

序号	灯具图例	灯具编号	灯具名称	光源	色温(K)	电压(V)	功率(W)	单位	数量	备注
1	—	X001	LED洗墙灯	LED	3000	24V	18	米	/	
2	⊙	D01	LED光源	LED	湛蓝	24V		套	/	
3	⊙	JG01	LED景观灯	LED	3000	220V	30	套	/	
4	⊙	CP01	LED草坪灯	LED	3000	220V	12	套	/	

图号	YS-2025-04
比例	1:1
日期	2025.04
设计	朱峰
制图	朱峰
审核	柯建
审定	朱峰
设计	朱峰
制图	朱峰
审核	柯建
审定	朱峰

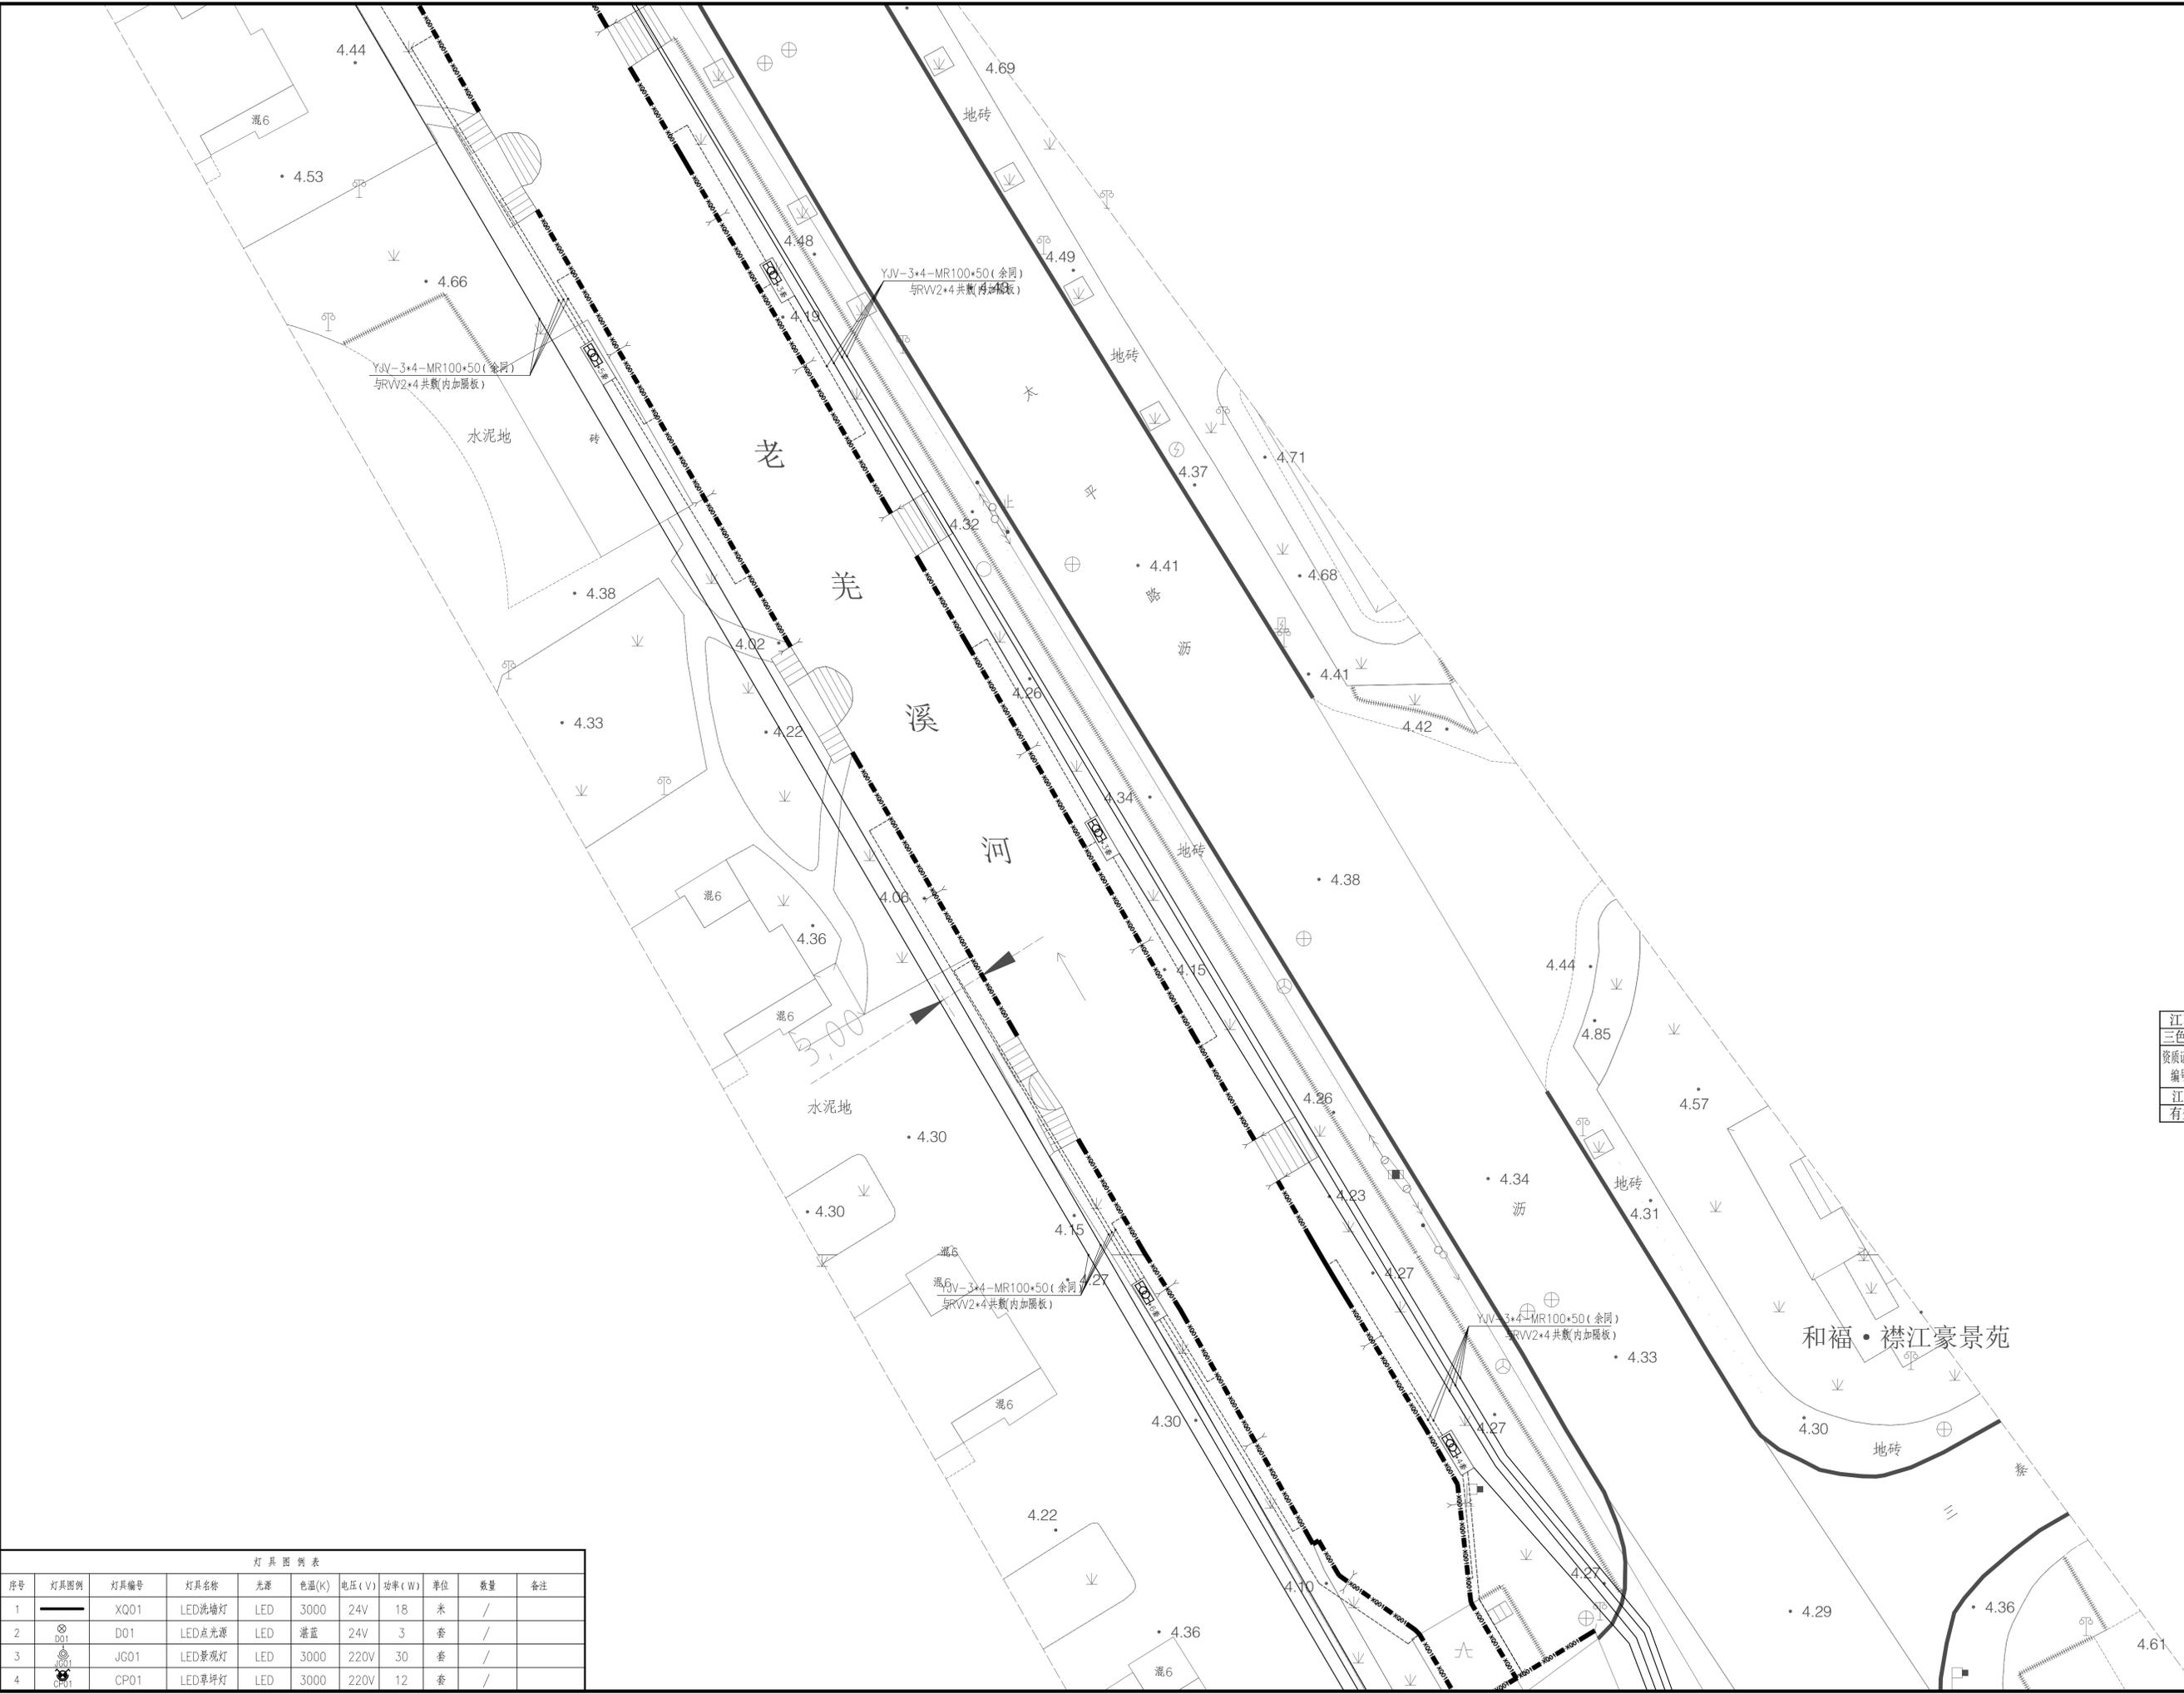

设计单位
三色石
环境艺术设计(苏州)有限公司

设计说明
DESIGN CONTENT
所有设计、图纸及说明之版权全属本公司所有。除非
得本公司书面同意,否则不得复制或翻印。所有
尺寸需实地检查复核,不可以图纸尺寸量度为准。
所有图纸以最后修改为准。
All design drawings specifications are copyright
and can not be used copied or reproduced with-
out the prior written form acceptance of our
company. All measurement must be checked on site.
Do not scale drawing. Drawing not showing latest
revisions are to be cancelled.
Manufacturer shall prepare shop drawing or
prototype samples for this item and submit them
to the designer for checking and approval.

江苏省工程勘察设计出图专用章
三色石环境艺术设计(苏州)有限公司
资质证书号 A232053217
江苏省住房和城乡建设厅监制(E)
有效期至二〇二五年六月三十日

建设单位
秦兴市路灯照明服务中心

项目名称
PROJECT
老美溪河(酒厂支沟至张堡中沟段)两岸沿线
景观照明工程

施工图

图纸名称
DRAWING TITLE
河岸沿线景观照明电气图十四


工程编号
JOB NO.
比例

日期 2025.04
设计主持 朱峰
YX DESIGNER
审定 柯建
APPROVED BY
审核 柯建
APPROVED BY
校对 朱峰
CHECKED BY
设计 朱峰
DESIGNER
制图 朱峰
DRAWER
图纸编号 DS-YH-14
版次

灯具图例表

序号	灯具图例	灯具编号	灯具名称	光源	色温(K)	电压(V)	功率(W)	单位	数量	备注
1	—	XQ01	LED洗墙灯	LED	3000	24V	18	米	/	
2	⊙	D01	LED点光源	LED	湛蓝	24V	3	套	/	
3	⊙	JG01	LED景观灯	LED	3000	220V	30	套	/	
4	⊙	CP01	LED草坪灯	LED	3000	220V	12	套	/	

设计	审核	制图	校对	审核	设计
姓名	姓名	姓名	姓名	姓名	姓名
日期	日期	日期	日期	日期	日期

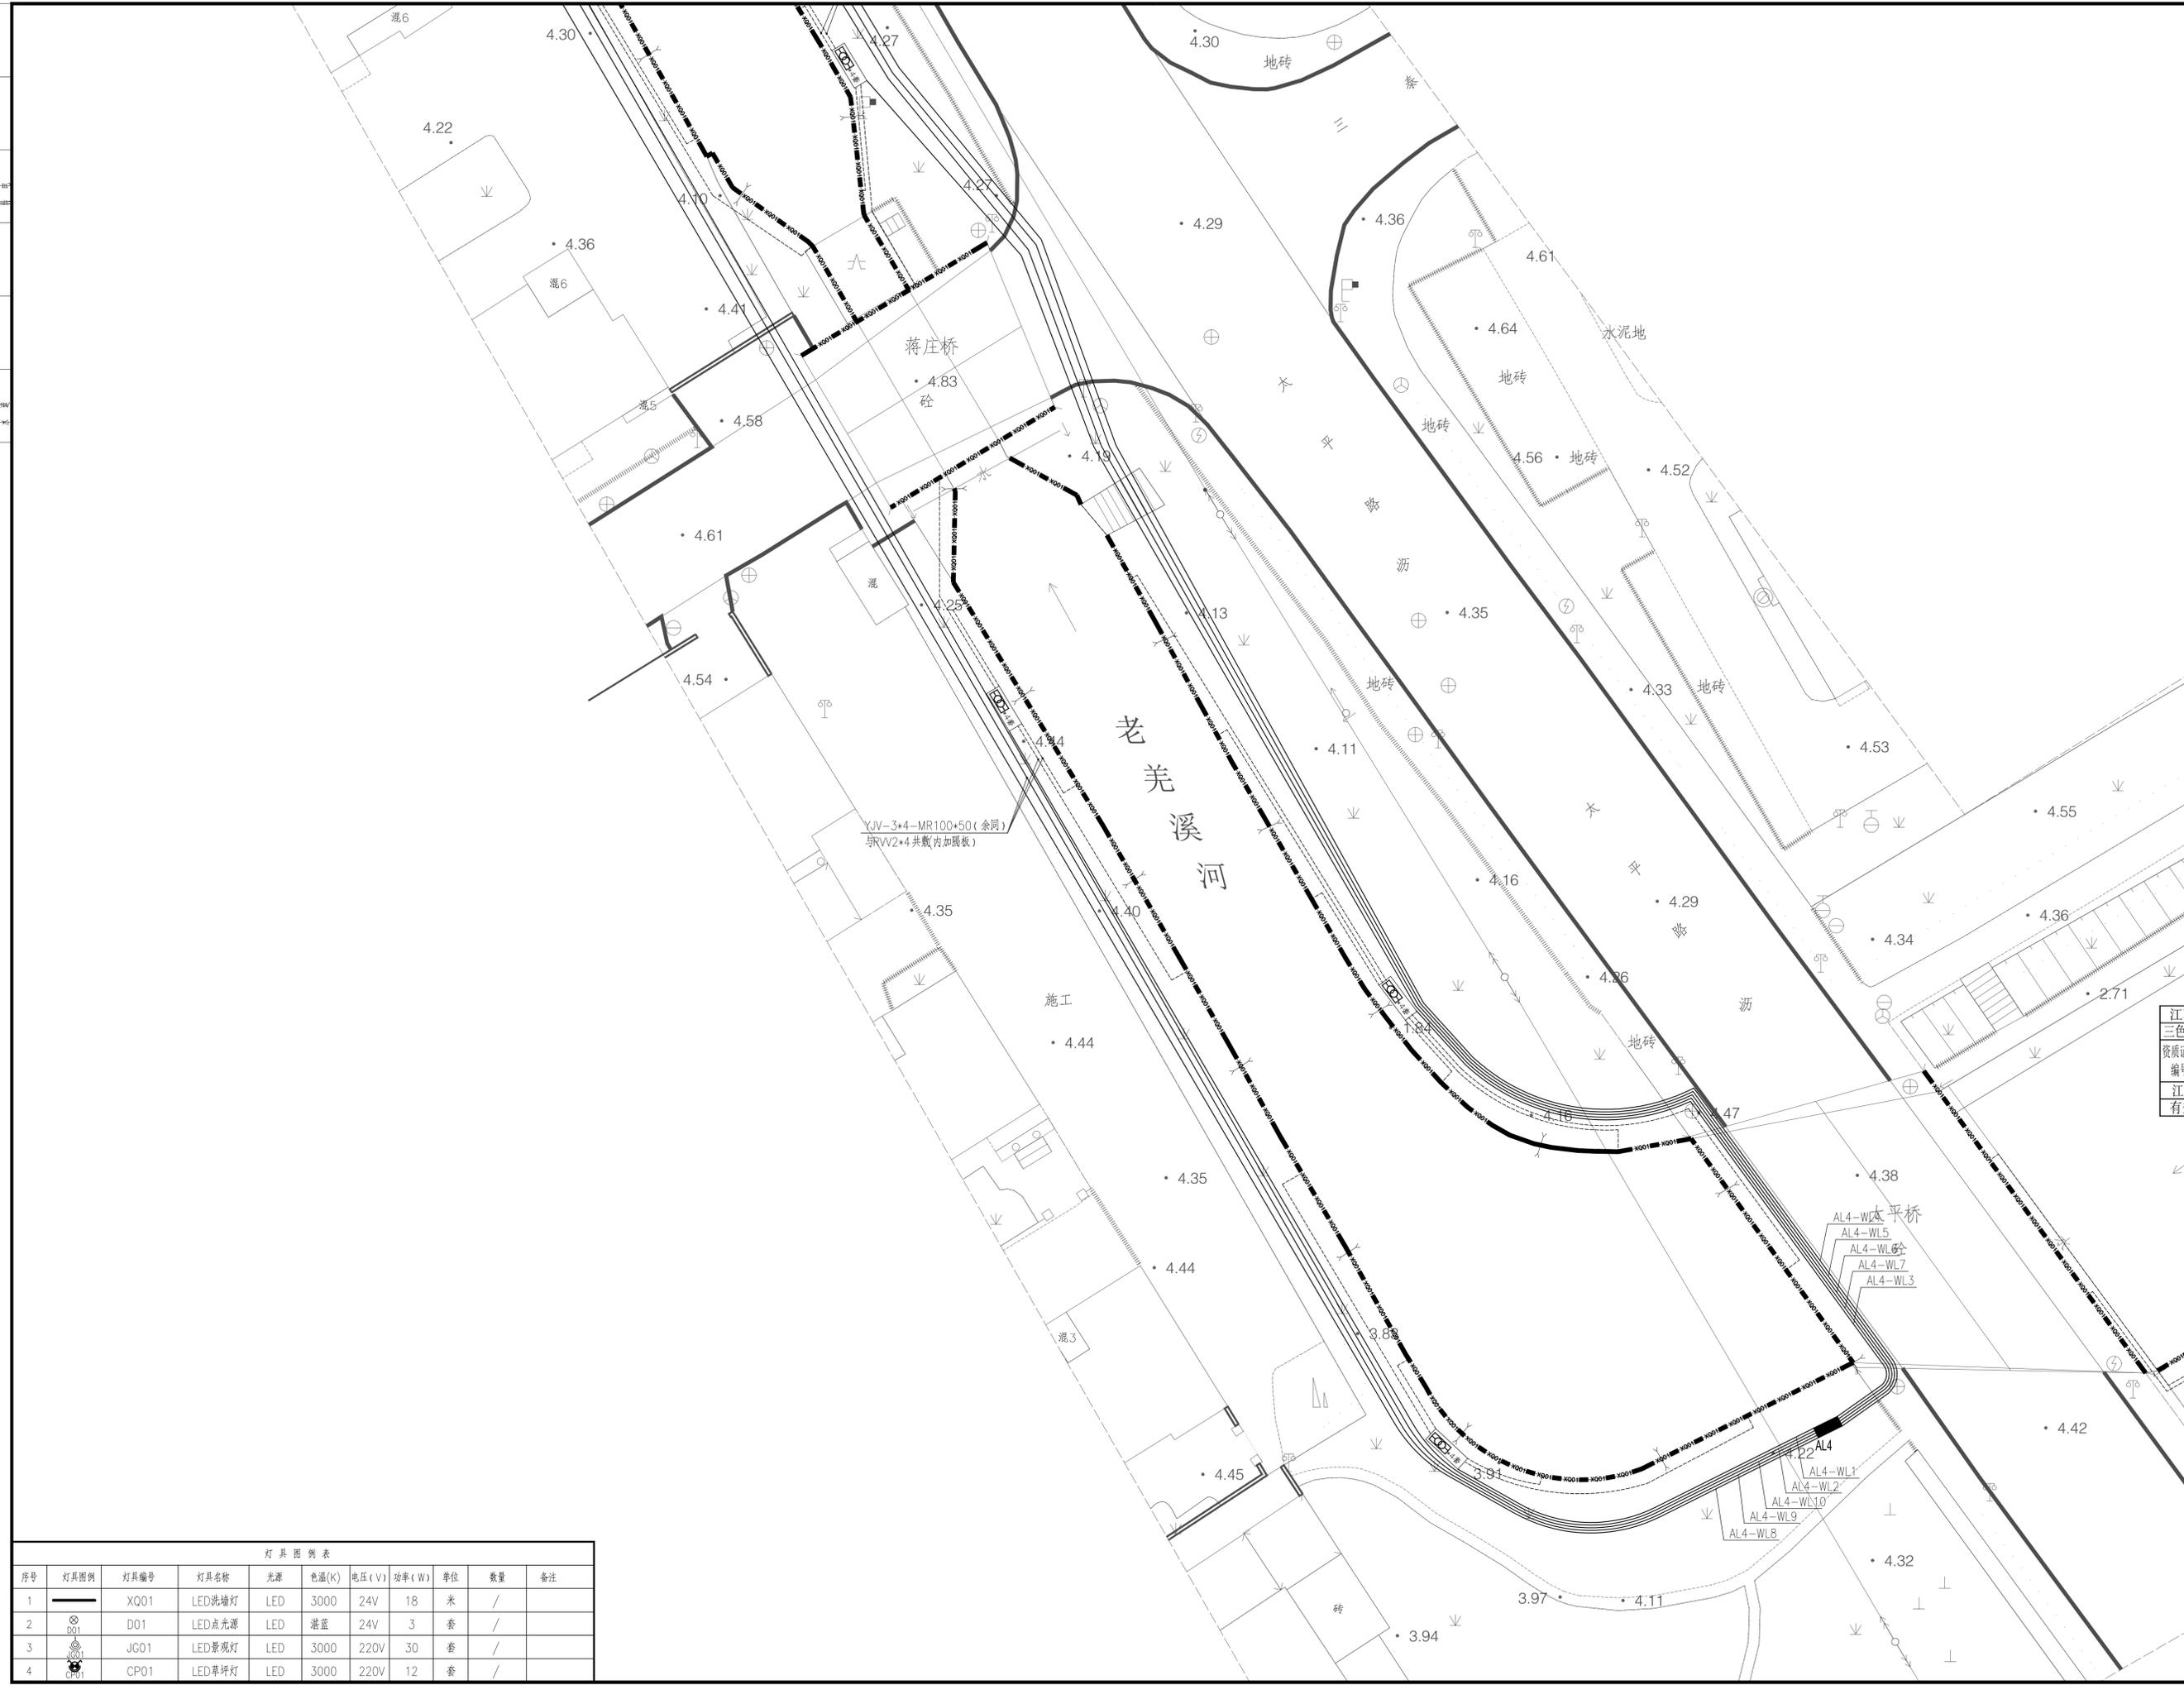

设计单位
三色石
环境艺术设计(苏州)有限公司

设计说明
DESIGN CONTENT
所有设计、图纸及说明之版权全属本公司所有。除非
得本公司书面同意,否则不得复制或再行复制。所有
尺寸需作实地检查复核,不可以图纸尺寸量度为准。
所有图纸以最后修改为准。
All design drawings specifications are copyright
and can not be used copied or reproduced with-
out the prior written form acceptance of our
company. All measurement must be checked on site.
Do not scale drawing. Drawing not showing latest
revisions are to be cancelled.
Manufacturer shall prepare shop drawing or
prototype samples for this item and submit them
to the designer for checking and approval.

江苏省工程勘察设计出图专用章
三色石环境艺术设计(苏州)有限公司
资质证书号 A232053217
编号
江苏省住房和城乡建设厅监制(E)
有效期至二〇二五年六月三十日

建设单位
秦兴市路灯照明服务中心

项目名称
PROJECT
老羌溪河(酒厂支沟至张堡中沟段)两岸沿线
景观照明工程

施工图

图纸名称
DRAWING TITLE
河岸沿线景观照明电气图十五

工程编号
JOB NO.

比例

日期 2025.04


设计主持
DESIGNER
审核
APPROVED BY
审核
APPROVED BY
校对
CHECKED BY
制图
DRAWER
制图编号
DRAWING NO.
DS-YH-15

版次

灯具图例表

序号	灯具图例	灯具编号	灯具名称	光源	色温(K)	电压(V)	功率(W)	单位	数量	备注
1		XQ01	LED洗墙灯	LED	3000	24V	18	米	/	
2		D01	LED点光源	LED	湛蓝	24V	3	套	/	
3		JG01	LED景观灯	LED	3000	220V	30	套	/	
4		CP01	LED草坪灯	LED	3000	220V	12	套	/	

设计	审核	制图	校对	设计	审核	制图	校对
姓名							
日期							

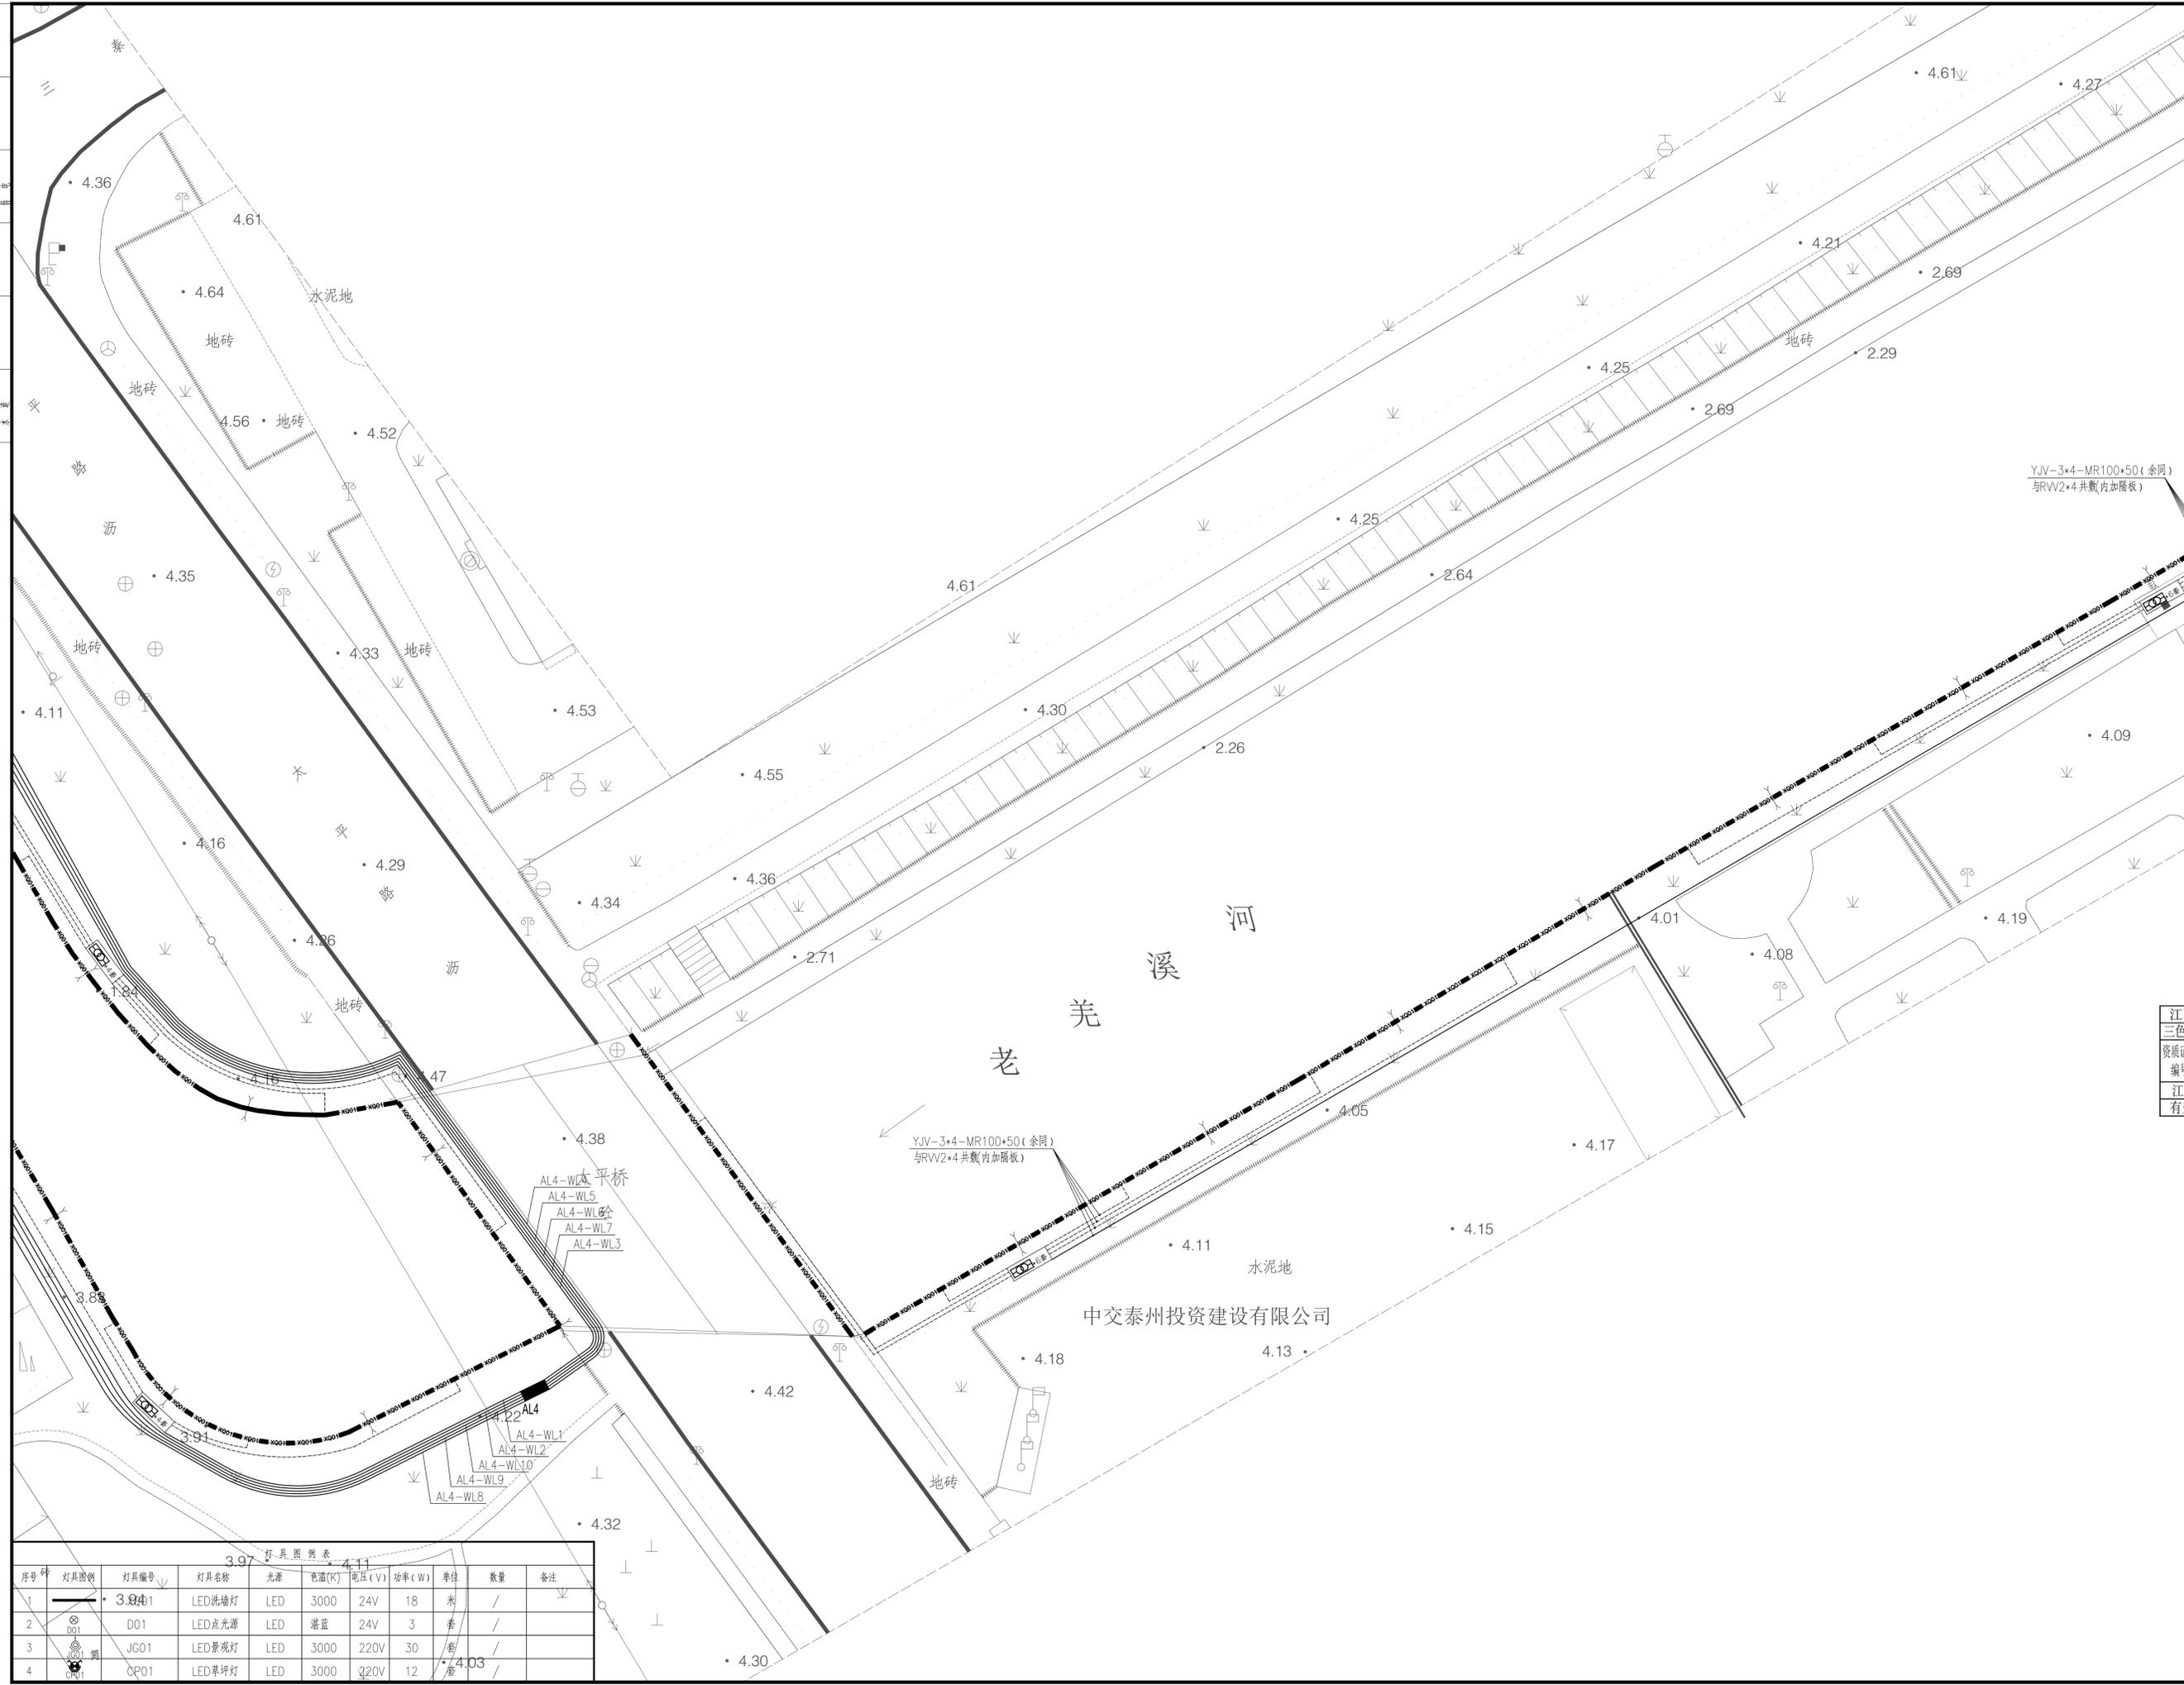

设计单位
三色石
环境艺术设计(苏州)有限公司

设计说明
DESIGN CONTENT
所有设计、图纸及说明之版权全属本公司所有。除非
经本公司书面同意, 否则不得复制或翻印。所有
尺寸需作实地检查复核, 不可以图纸尺寸量度为准。
所有图纸以最后修改为准。
All design drawings specifications are copyright
and can not be used copied or reproduced with-
out the prior written form acceptance of our
company. All measurement must be checked on site.
Do not scale drawing. Drawing not showing latest
revisions are to be cancelled.
Manufacturer shall prepare shop drawing or
prototype samples for this item and submit them
to the designer for checking and approval.

江苏省工程勘察设计出图专用章
三色石环境艺术设计(苏州)有限公司
资质证书编号 A232053217
江苏省住房和城乡建设厅监制(E)
有效期至二〇二五年六月三十日

建设单位
泰州市路灯照明服务中心

项目名称
PROJECT
老美溪河(酒厂支沟至张堡中沟段)两岸沿线
景观照明工程

施工图


图纸名称
DRAWING TITLE
河岸沿线景观照明电气图十六

工程编号
JOB NO.
比例

日期 2025. 04
设计主持 李林
设计 李林
审核 李林
制图 李林
图例编号 DS-YH-16
版次

灯具照例表

序号	灯具照例	灯具编号	灯具名称	光源	色温(K)	电压(V)	功率(W)	单位	数量	备注
1		3.01	LED洗墙灯	LED	3000	24V	18	米	/	
2		D01	LED点光源	LED	湛蓝	24V	3	套	/	
3		JG01	LED景观灯	LED	3000	220V	30	套	/	
4		CP01	LED草坪灯	LED	3000	220V	12	套	/	

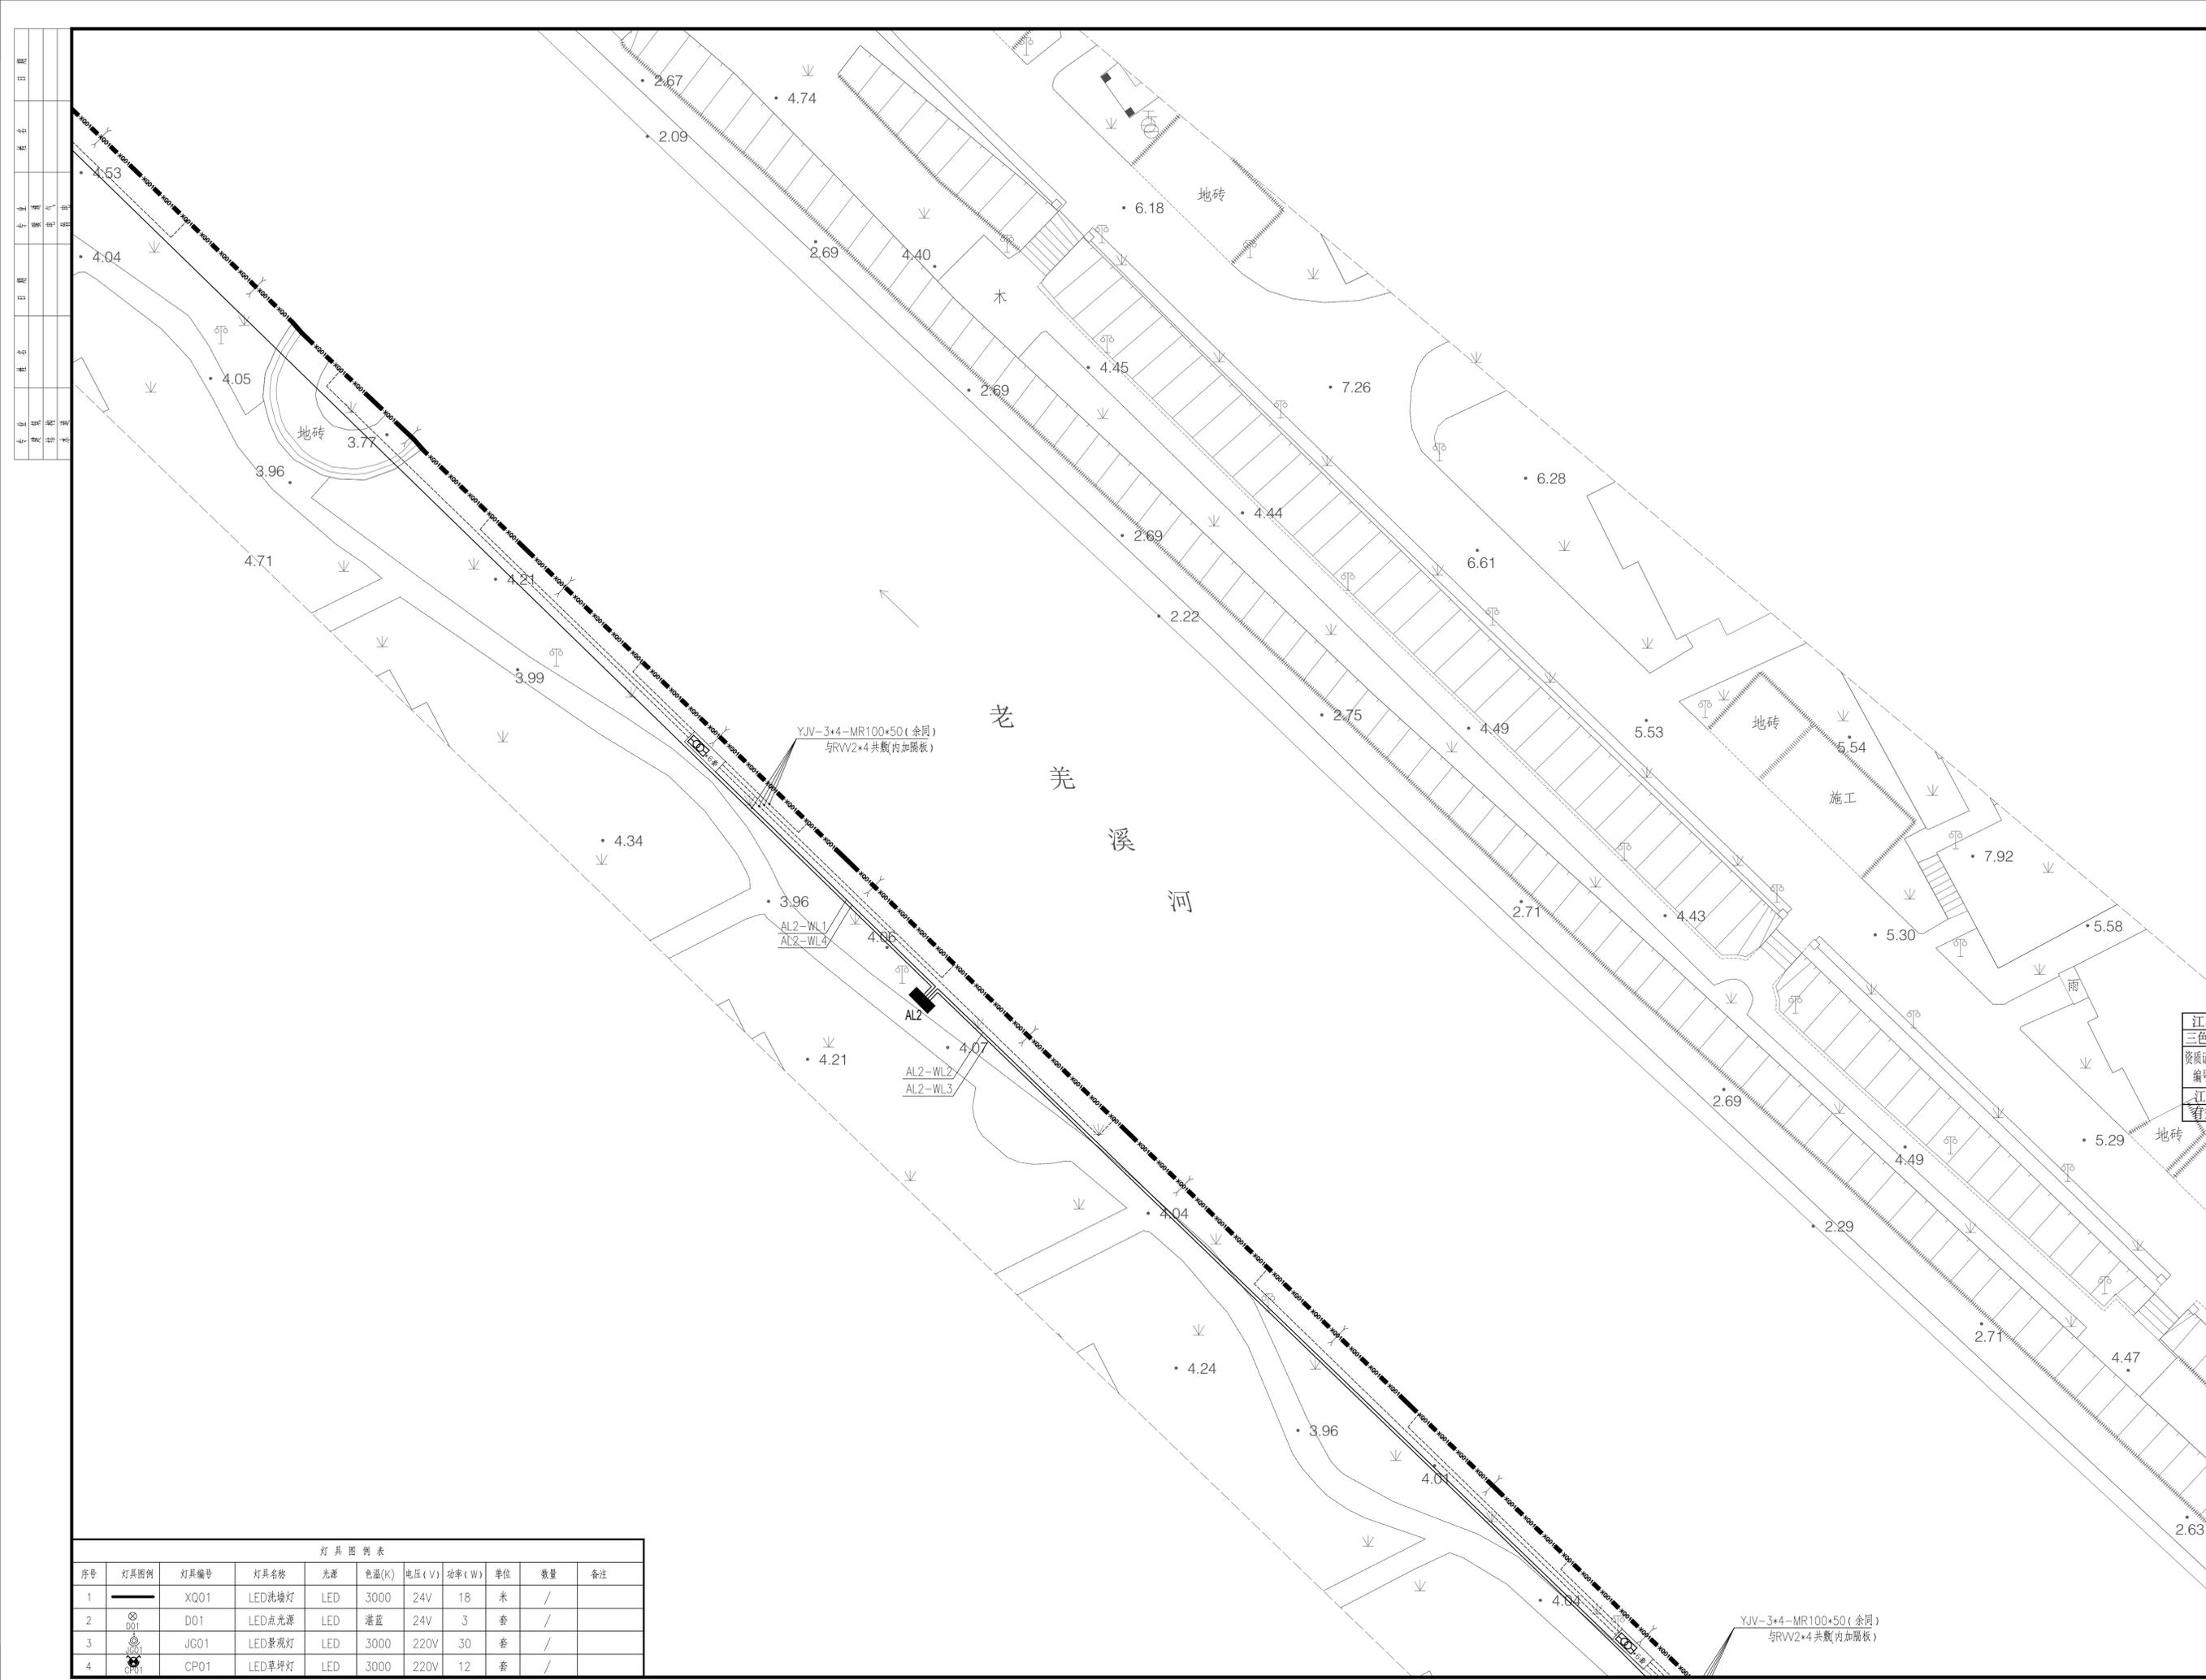

设计单位
三色石
环境艺术设计(苏州)有限公司

设计说明
DESIGN CONTENT
所有设计、图纸及说明之版权全属本公司所有。除非
得本公司书面同意,否则不得复制或翻印。所有
尺寸需实地检查复核,不可以图纸尺寸量度为准。
所有图纸以最后修改为准。
All design drawings specifications are copyright
and can not be used copied or reproduced with-
out the prior written form acceptance of our
company. All measurement must be checked on site.
Do not scale drawing. Drawing not showing latest
revisions are to be cancelled.
Manufacturer shall prepare shop drawing or
prototype samples for this item and submit them
to the designer for checking and approval.

江苏省工程勘察设计出图专用章
三色石环境艺术设计(苏州)有限公司
资质证书号 A232053217
编号
江苏省住房和城乡建设厅监制(E)
有效期至二〇二五年六月三十日

建设单位
秦兴市路灯照明服务中心

项目名称
PROJECT
老美溪河(酒厂支沟至张堡中沟段)两岸沿线
景观照明工程

施工图

图纸名称
DRAWING TITLE
河岸沿线景观照明电气图十九

工程编号
JOB NO.

比例

日期 2025. 04

设计主持
DESIGNER
李林

审定
APPROVED BY
李林

审核
APPROVED BY
柯建

校对
CHECKED BY
柯建

设计
DESIGNER
李林

制图
DRAWER
李林


图纸编号 DS-YH-19

版次

灯具图例表

序号	灯具图例	灯具编号	灯具名称	光源	色温(K)	电压(V)	功率(W)	单位	数量	备注
1	—	XQ01	LED洗墙灯	LED	3000	24V	18	米	/	
2	⊙	D01	LED点光源	LED	湛蓝	24V	3	套	/	
3	⊙	JG01	LED景观灯	LED	3000	220V	30	套	/	
4	⊙	CP01	LED草坪灯	LED	3000	220V	12	套	/	

设计单位

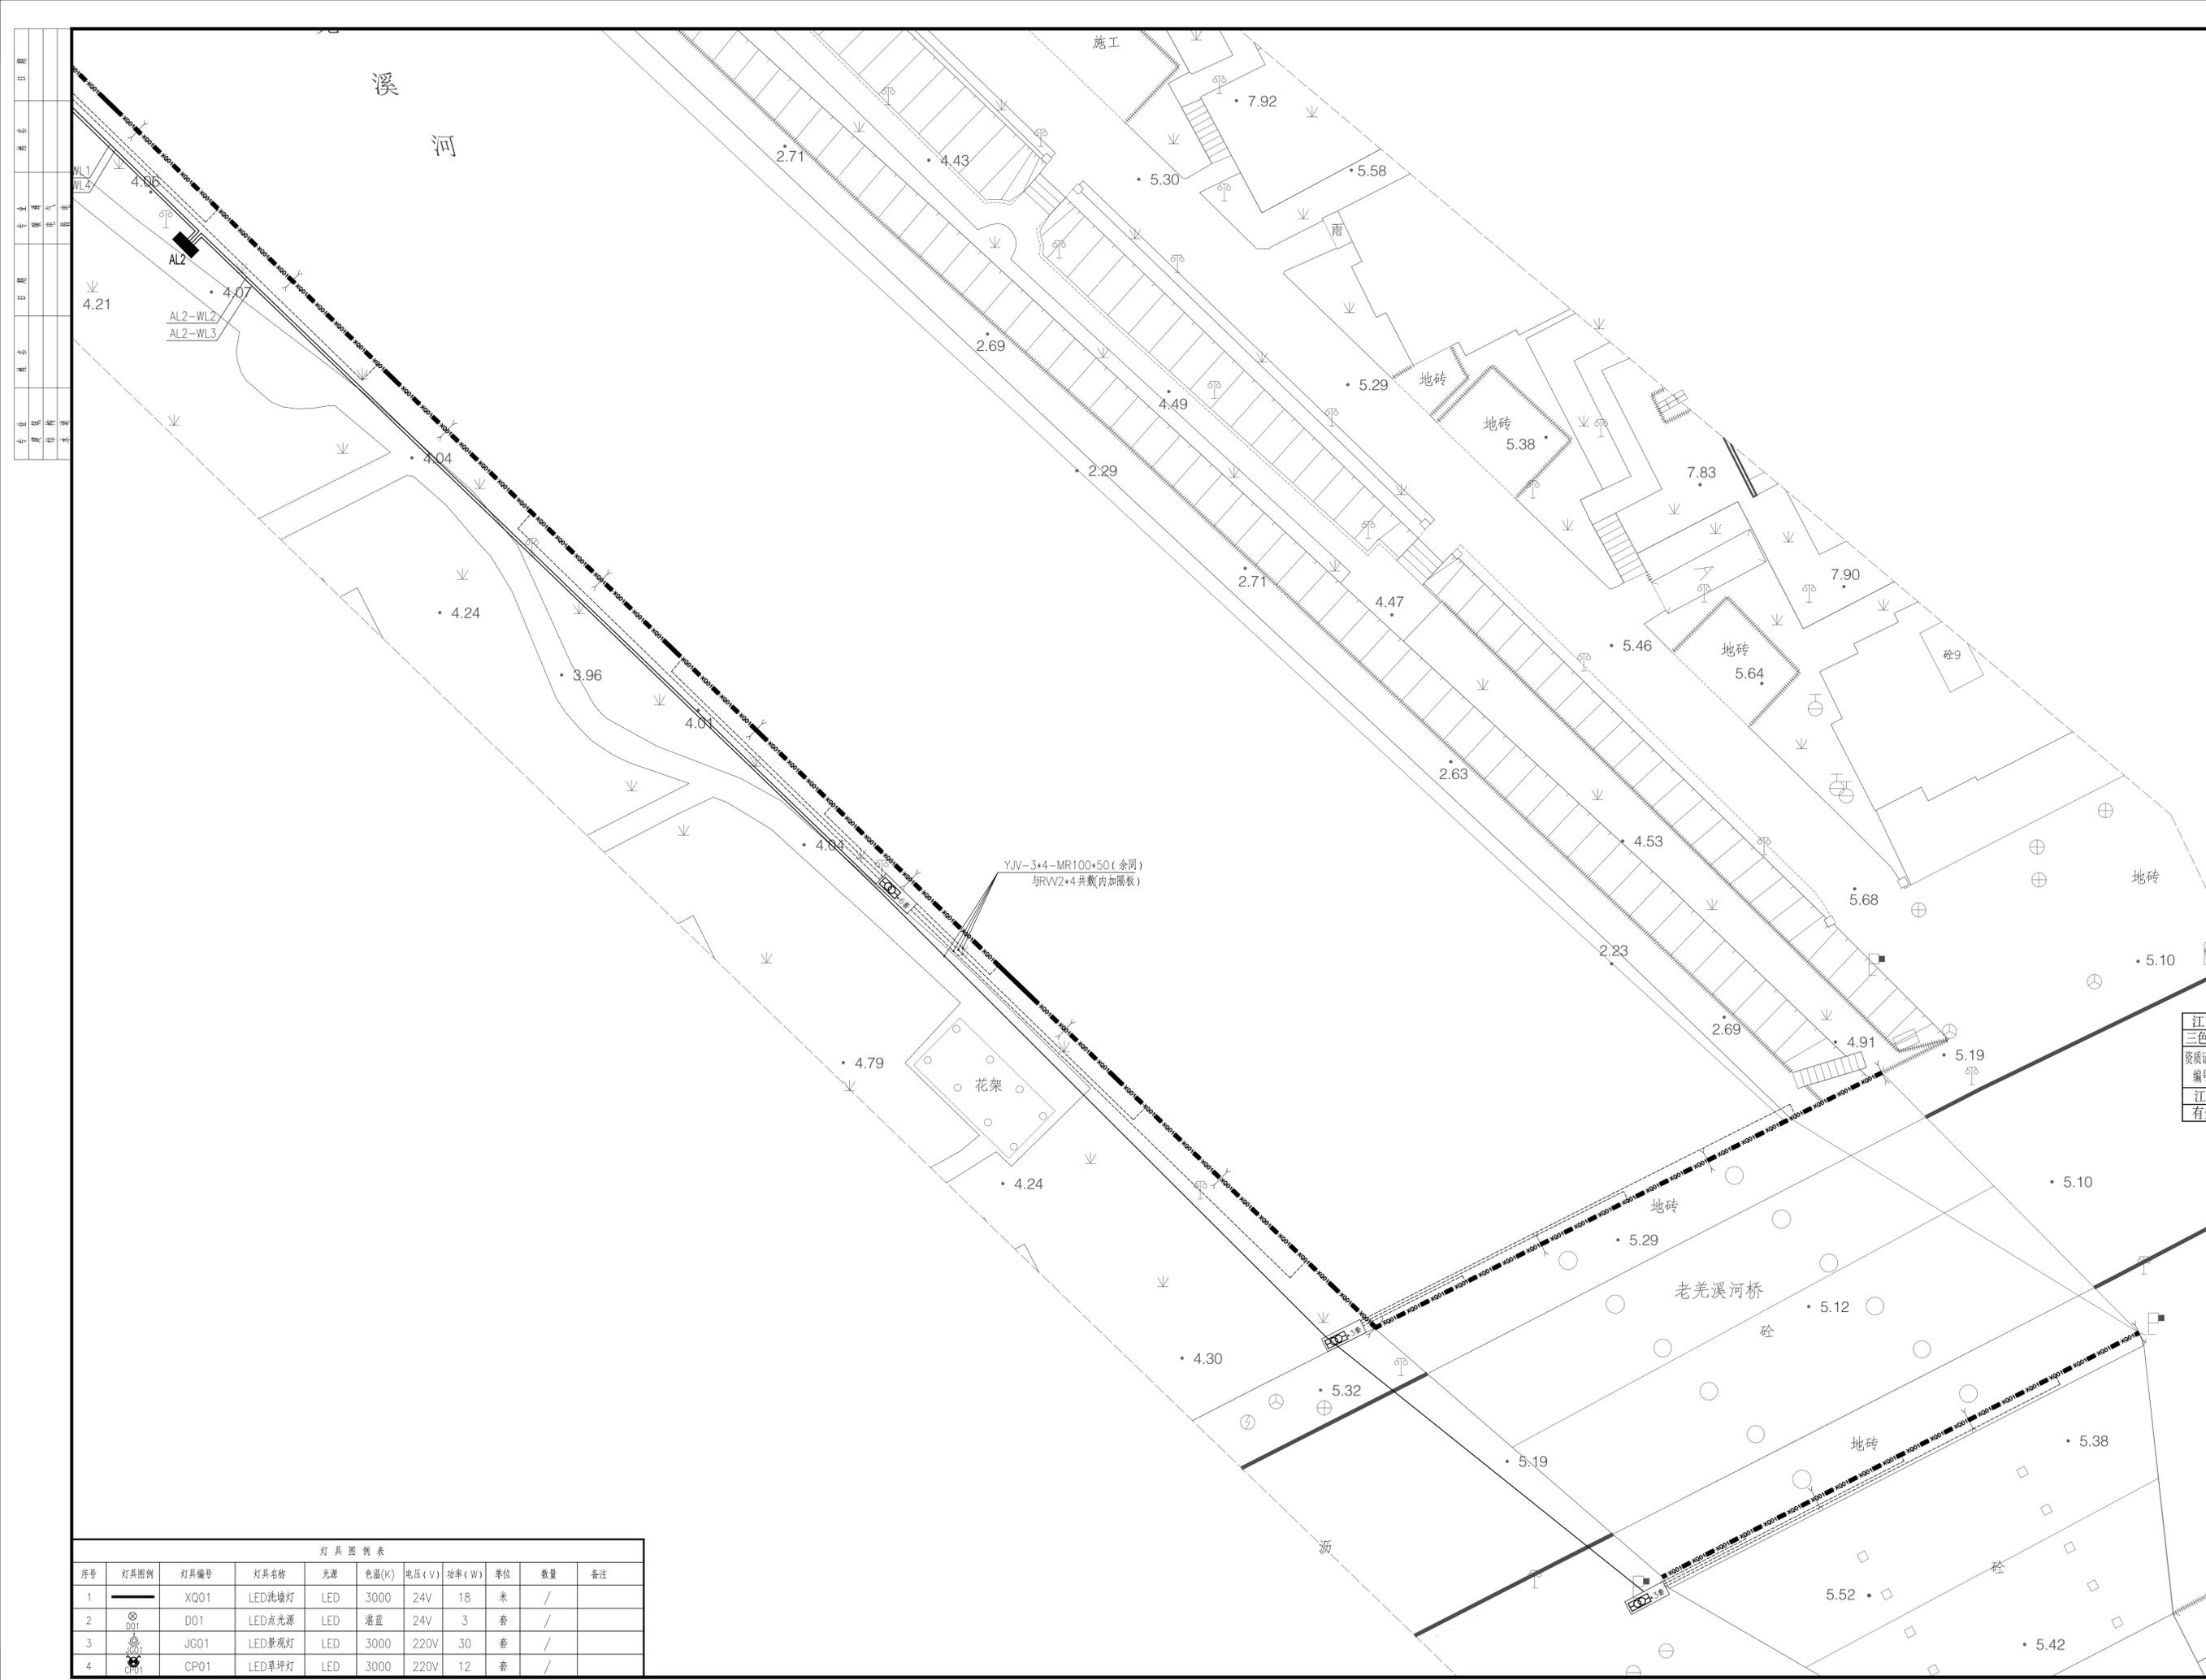

设计单位
三色石环境艺术设计(苏州)有限公司

设计说明
DESIGN CONTENT
所有设计、图纸及说明之版权全属本公司所有，除非经本公司书面同意，否则不得复制或再行使用。所有尺寸需作实地检查复核，不可以图纸尺寸量度为准。所有图纸以最后修改为准。
All design drawings specifications are copyright and can not be used copied or reproduced without the prior written form acceptance of our company. All measurement must be checked on site. Do not scale drawing. Drawing not showing latest revisions are to be cancelled.
Manufacturer shall prepare shop drawing or prototype samples for this item and submit them to the designer for checking and approval.

江苏省工程勘察设计出图专用章
三色石环境艺术设计(苏州)有限公司
资质证书编号 A232053217

江苏省住房和城乡建设厅监制(E)
有效期至二〇二五年六月三十日

建设单位
秦兴市路灯照明服务中心

项目名称
PROJECT
老羌溪河(酒厂支沟至张堡中沟段)两岸沿线景观照明工程

施工图

图纸名称
DRAWING TITLE
河岸沿线景观照明电气图二十

工程编号
JOB NO.
比例

日期 2025.04

设计主持
DESIGNER
李红林

审定
APPROVED BY
李红林

审核
APPROVED BY
柯建

校对
CHECKED BY
周启燕

设计
DESIGNER
李红林

制图
DRAWER
李红林


图纸编号 DS-YH-20

版次


灯具图例表

序号	灯具图例	灯具编号	灯具名称	光源	色温(K)	电压(V)	功率(W)	单位	数量	备注
1	—	XQ01	LED洗墙灯	LED	3000	24V	18	米	/	
2	⊙	D01	LED点光源	LED	湛蓝	24V	3	套	/	
3	⊙	JG01	LED景观灯	LED	3000	220V	30	套	/	
4	⊙	CP01	LED草坪灯	LED	3000	220V	12	套	/	


日期	
姓名	
专业	电气
日期	
姓名	
专业	给排水

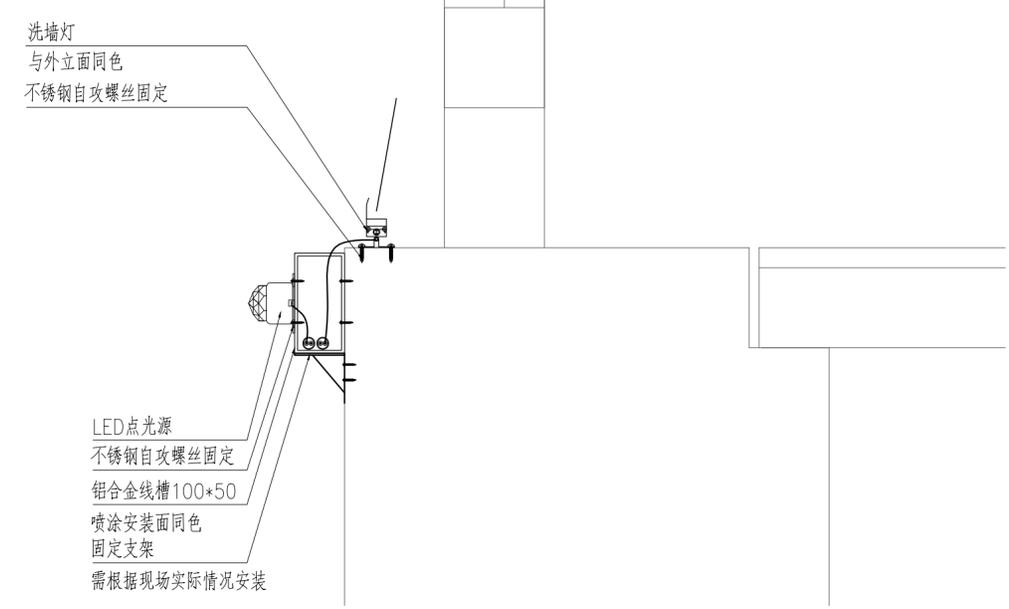



洗墙灯、点光源安装节点图

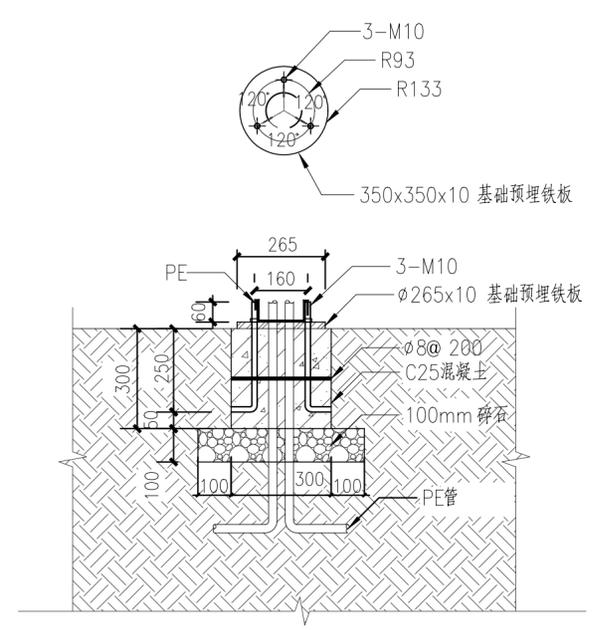


草坪灯基础及接地详图

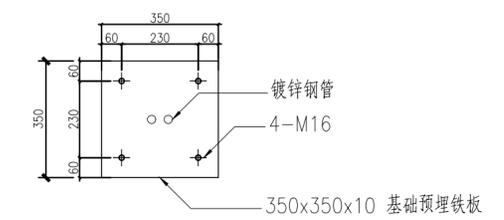

景观灯基础及接地详图

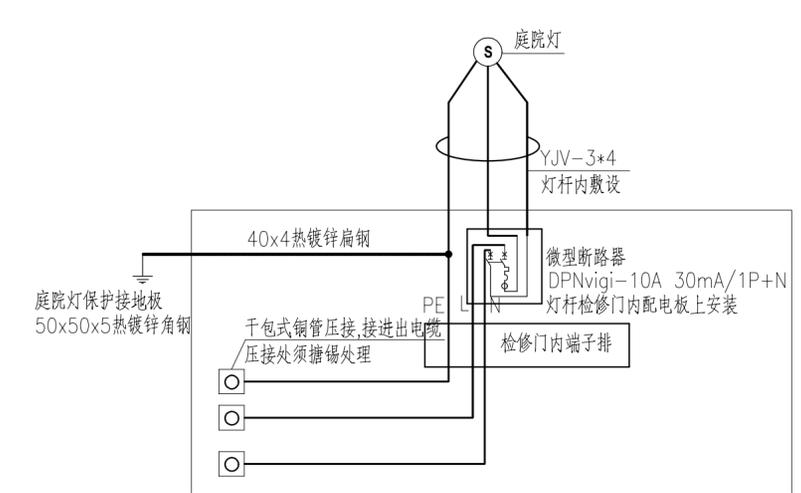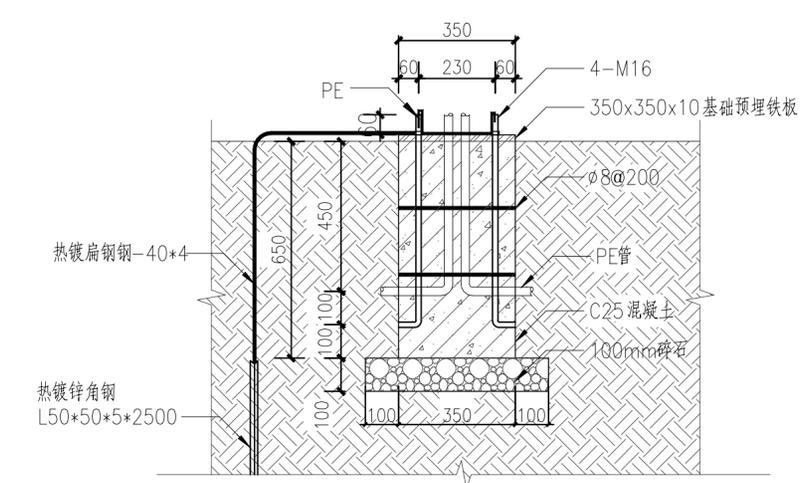



景观灯检修门

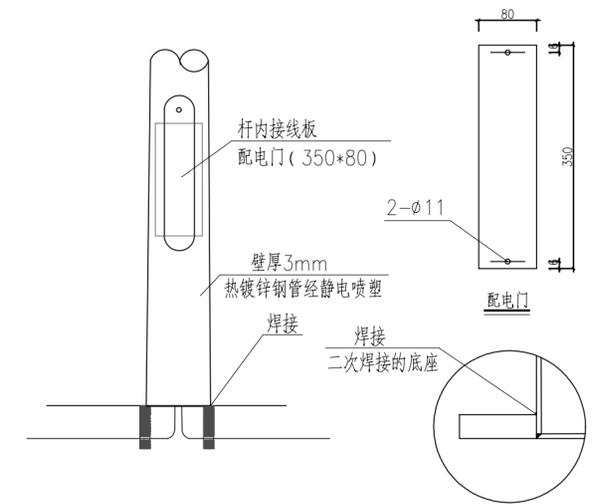

景观灯底座焊接放大图

设计单位	三色石环境艺术设计(苏州)有限公司
设计说明	所有设计, 图纸及说明之版权全属本公司所有。除非得本公司书面同意, 否则不得使用抄袭及复制。所有尺寸需作实地检查复核, 不可以图纸尺寸量度为准。所有图纸以最后修改为准。 All design drawings specifications are copyright and can not be used copied or reproduced without the prior written form acceptance of our company. All measurement must be checked on site. Do not scale drawing. Drawing not showing latest revisions are to be cancelled. Manufacturer shall prepare shop drawing or prototype samples for this item and submit them to the designer for checking and approval.
设计说明	
江苏省工程勘察设计出图专用章	三色石环境艺术设计(苏州)有限公司
资质证书编号	A232053217
江苏省住房和城乡建设厅监制(E)	有效期至二〇二五年六月三十日
建设单位	秦兴市路灯照明服务中心
项目名称	老羌溪河(酒厂支沟至张堡中沟段)两岸沿线景观照明工程
阶段	施工图
图纸名称	安装大样图一
工程编号	
比例	
日期	2025.04
设计主持	李林
审定	李林
审核	构建
校对	周启燕
设计	朱峰
制图	朱峰
图纸编号	DS-JD-01
版次	


日期	
姓名	
专业	给排水
日期	
姓名	
专业	给排水

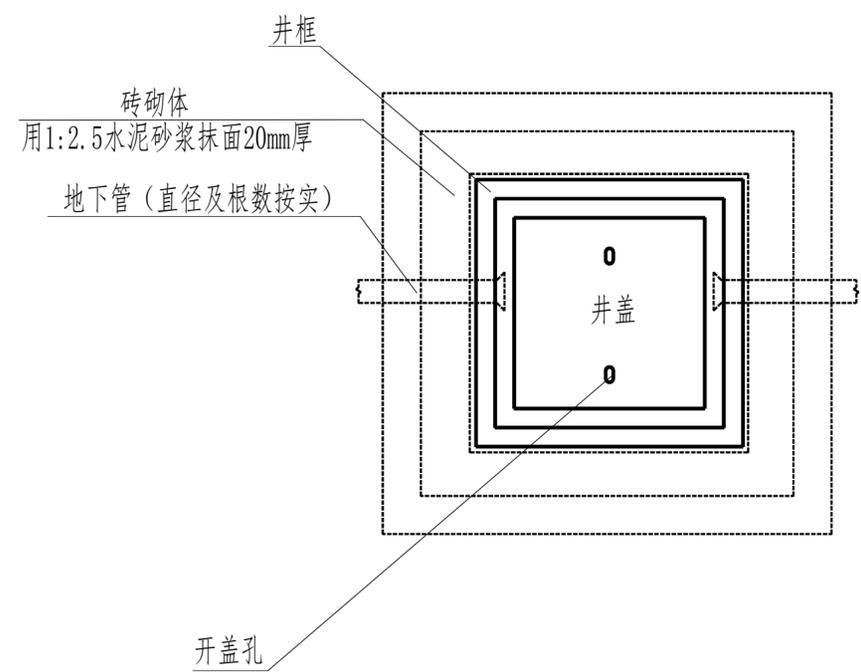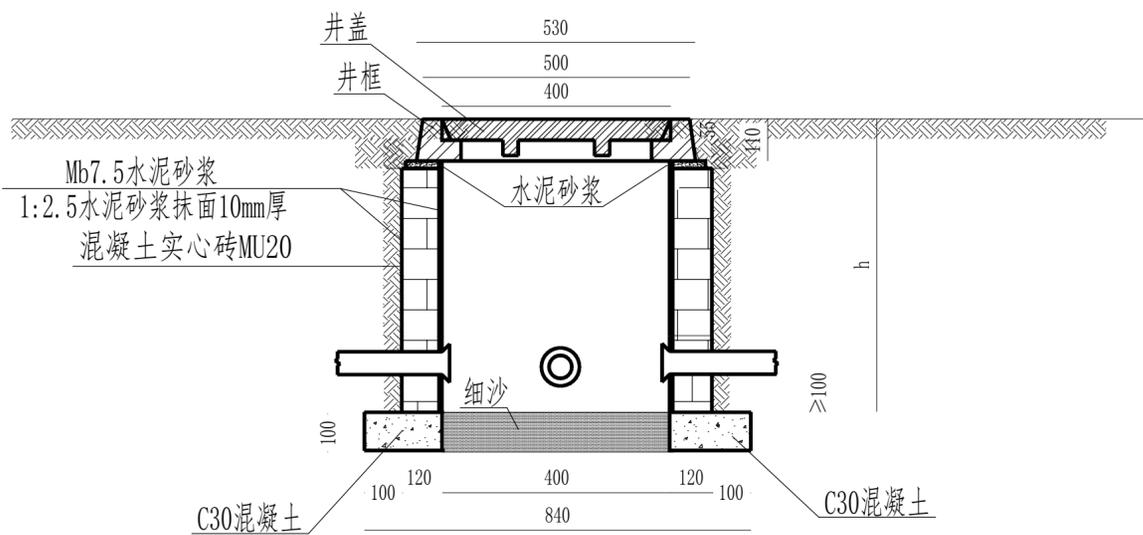

- 注:
- 1、图中尺寸以毫米计。
 - 2、在砖砌体顶部与井框连接处抹上水泥砂浆，再把井框放在砂浆上压平。
 - 3、砖砌体内壁水泥砂浆抹面平整、光滑。
 - 4、h根据现场地下管埋设情况确定，但必须符合规范要求。
 - 5、地基承载力特征值不小于60kPa。基础设计时取地基承载力 $f_{ak}=60kPa$ 。
 - 6、若施工过程中发现问题，则应及时停止施工，并与设计单位联系。

材料表

材料名称	单位	数量	备注
C30混凝土	m^3	0.15	垫层
细沙	kg	按实	垫层
混凝土实心砖MU20(含砂浆Mb7.5)	m^3	按实	
手孔井井盖和井框	套	1	标准件

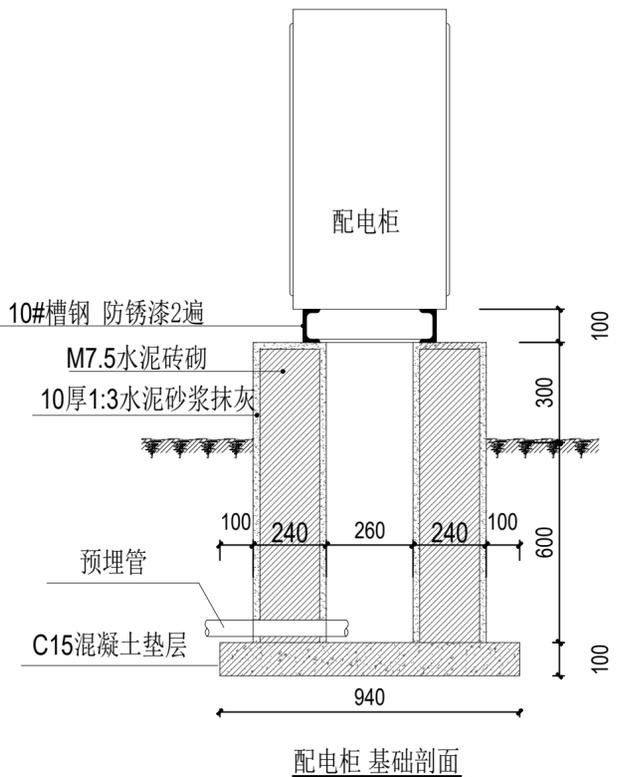

配电箱基础剖面

设计单位
三色石环境艺术设计(苏州)有限公司
设计说明 DESIGN CONTENT
所有设计、图纸及说明之版权全属本公司所有。除非得本公司书面同意，否则不得使用抄袭及复制。所有尺寸需作实地检查复核，不可以图纸尺寸量度为准。所有图纸以最后修改为准。
All design drawings specifications are copyright and can not be used copied or reproduced without the prior written form acceptance of our company. All measurement must be checked on site. Do not scale drawing. Drawing not showing latest revisions are to be cancelled.
Manufacturer shall prepare "shop drawing or prototype samples" for this item and submit them to the designer for checking and approval.
设计说明

江苏省工程勘察设计出图专用章
三色石环境艺术设计(苏州)有限公司
资质证书编号 A232053217
江苏省住房和城乡建设厅监制(E)
有效期至二〇二五年六月三十日

建设单位
秦兴市路灯照明服务中心
项目名称 PROJESR
老羌溪河(酒厂支沟至张堡中沟段)两岸沿线景观照明工程
阶段 STAGE
施工图
图纸名称 DRAWING TITLE
安装大样图二
工程编号 JOB NO.
比例 SCALE
日期 DATE
2025.04
设计主持 M.DESIGNER
李林
审定 APPROVED BY
李林
审核 APPROVED BY
构建
校对 CHECKED BY
周启燕
设计 DESIGNER
朱峰
制图 DRAWER
朱峰
图纸编号 DWG.No.
DS-JD-02
版次 NO.