


专业名称	给排水
专业名称	暖通
专业名称	电气
专业名称	结构

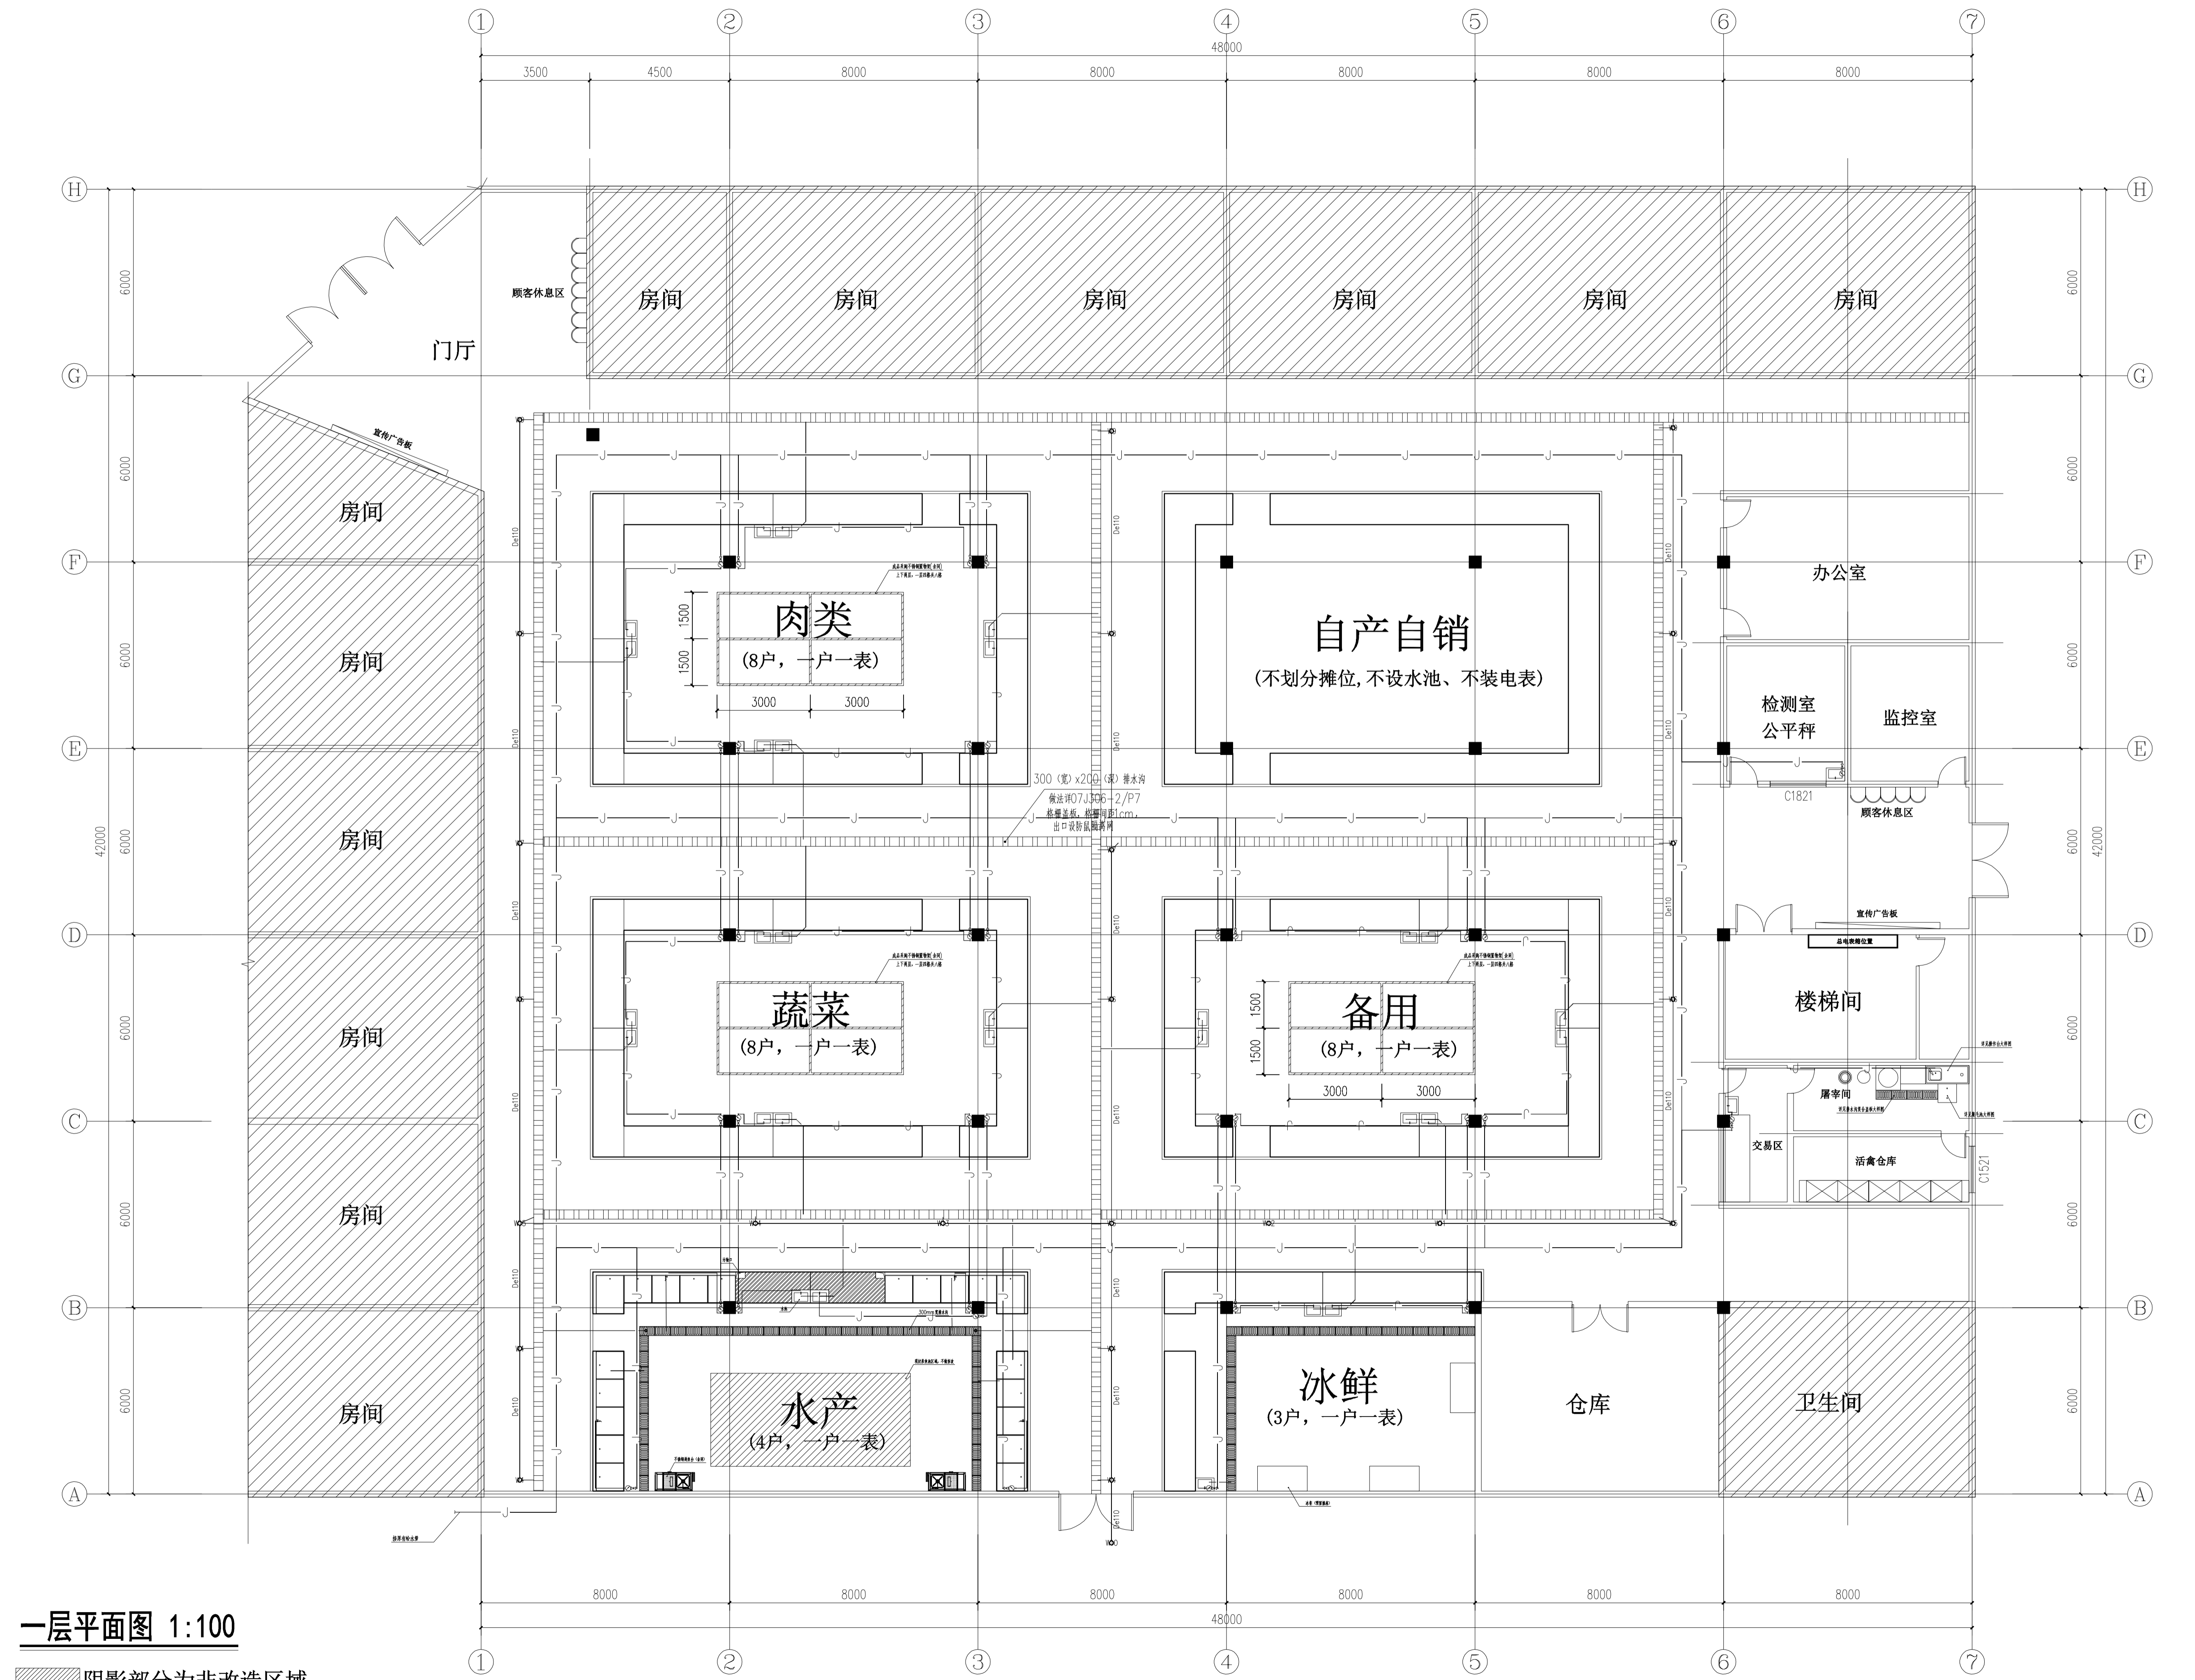

一层平面图 1:100
 阴影部分为非改造区域

说明:
EXPLAIN

建筑设计单位:
ARCHITECTURE DESIGN UNIT

ZSD

江苏中森建筑设计有限公司
JIANGSU ZHONGSEN
ARCHITECTURAL DESIGN Co.,Ltd
设计证书甲级编号 A132012826

江苏中森建筑设计南通分公司地址:
南通市通州区南山湖一号国金中心24楼
邮政编码: 226363
电话: 0513-86866869

合作设计单位:
JOINTLY DESIGNED WITH

建设单位:
CLIENT

工程名称:
PROJECT NAME
平东农贸市场改造项目

版本号	日期	备注
REV. <td>DATE</td> <td>REMARK</td>	DATE	REMARK

审定	电子签名	手签签名
APPROVED BY	E SIGNATURE	W SIGNATURE
审核	罗渝	罗渝
AUDITED BY	罗渝	罗渝
项目负责	刘晓军	刘晓军
PROJECT DIRECTOR	刘晓军	刘晓军
专业负责	罗渝	罗渝
DISCIPLINE RESPONSIBLE BY	罗渝	罗渝
校对	赵鹏鹏	赵鹏鹏
CHECKED BY	赵鹏鹏	赵鹏鹏
设计	唐佳晶	唐佳晶
DESIGNED BY	唐佳晶	唐佳晶
制图	唐佳晶	唐佳晶
DRAWN BY	唐佳晶	唐佳晶

出图章:
PROJECT SEAL


注册执业章:
REGISTERED SEAL

图名:
DRAWING TITLE
一层平面图

设计号:	2024-WT-02	日期:	2024.2.26
PROJECT No.:	2024-WT-02	DATE:	2024.2.26
专业:	给排水	图号:	水施-01
DISCIPLINE:	给排水	DRAWING NO.:	水施-01
阶段:	施工图	图幅:	A1
STATUS:	施工图	MAP SHEET:	A1

本图须加盖出图签章, 否则一律无效
Invalid Unless Stamped

专业名称	给排水	专业编号	01
专业名称	暖通	专业编号	02
专业名称	电气	专业编号	03
专业名称	暖通	专业编号	04
专业名称	暖通	专业编号	05
专业名称	暖通	专业编号	06
专业名称	暖通	专业编号	07
专业名称	暖通	专业编号	08
专业名称	暖通	专业编号	09
专业名称	暖通	专业编号	10

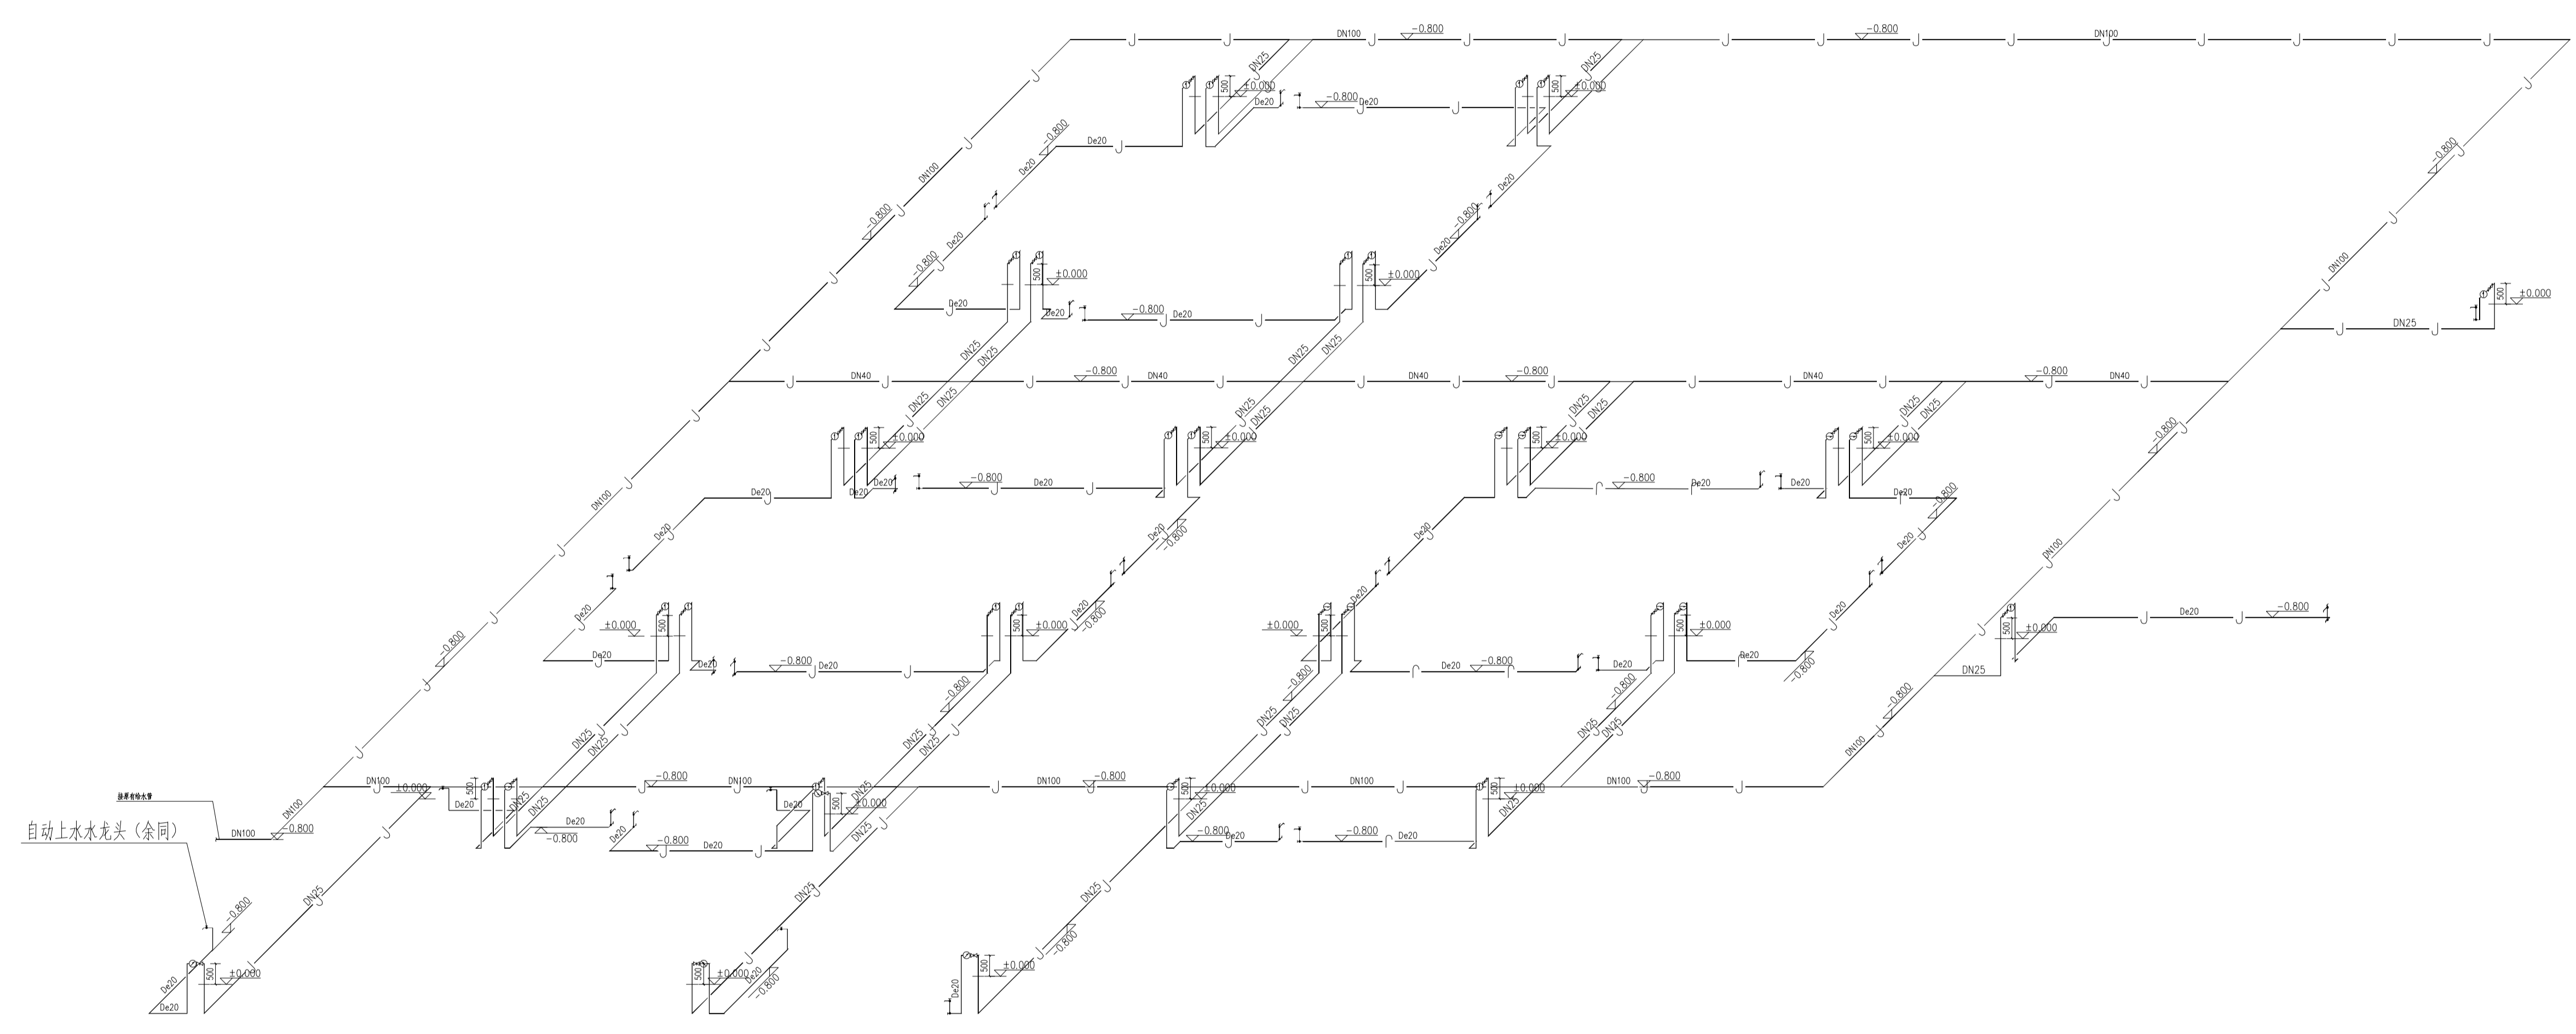

给水系统图

本工程室内外露的给水管，楼内公共部位有可能结冻的给水管均须保温，采用40厚泡沫橡塑保温，外包双导铝箔胶带缠绕保护。外露的给水管的保温采用50厚泡沫橡塑保温，外包双导铝箔胶带作为保护层，做法参图集16S401，管道和设备在保温前应进行防腐处理。保温材料应与管道或设备的外壁紧密相贴密实，并在保温层外表面作防护层，如遇管道转弯处，其保温应作伸缩缝，缝内填柔性材料。

说明:
EXPLAIN

建筑设计单位:
ARCHITECTURE DESIGN UNIT

江苏中森建筑设计有限公司
JIANGSU ZHONGSEN
ARCHITECTURAL DESIGN Co.,Ltd
设计证书甲级编号 A132012826

江苏中森建筑设计南通分公司地址:
南通市通州区南山湖一号国金中心24楼
邮政编码: 226363
电话: 0513-86866869

合作设计单位:
JOINTLY DESIGNED WITH

建设单位:
CLIENT

工程名称:
PROJECT NAME
平东农贸市场改造项目

子项:
ITEM

版本号 REV.	日期 DATE	备注 REMARK

	电子签名 E SIGNATURE	手签签名 W SIGNATURE
审定 APPROVED BY	顾利平	
审核 AUDITED BY	罗渝	
项目负责 PROJECT DIRECTOR	刘晓军	
专业负责 DISCIPLINE RESPONSIBLE BY	罗渝	
校对 CHECKED BY	赵鹏鹏	
设计 DESIGNED BY	唐佳品	
制图 DRAWN BY	唐佳品	

出图章:
PROJECT SEAL

注册执业章:
REGISTERED SEAL

图名:
DRAWING TITLE

设计号: PROJECT No.	2024-WT-02	日期: DATE	2024.2.26
专业: DISCIPLINE	给排水	图号: DRAWING NO.	水施-02
阶段: STATUS	施工图	图幅: MAP SHEET	A1

本图须加盖出图签章，否则一律无效
Invalid Unless Stamped

本图经签章后有效