


强电	弱电	动力	给排水
总体	建筑	结构	暖通

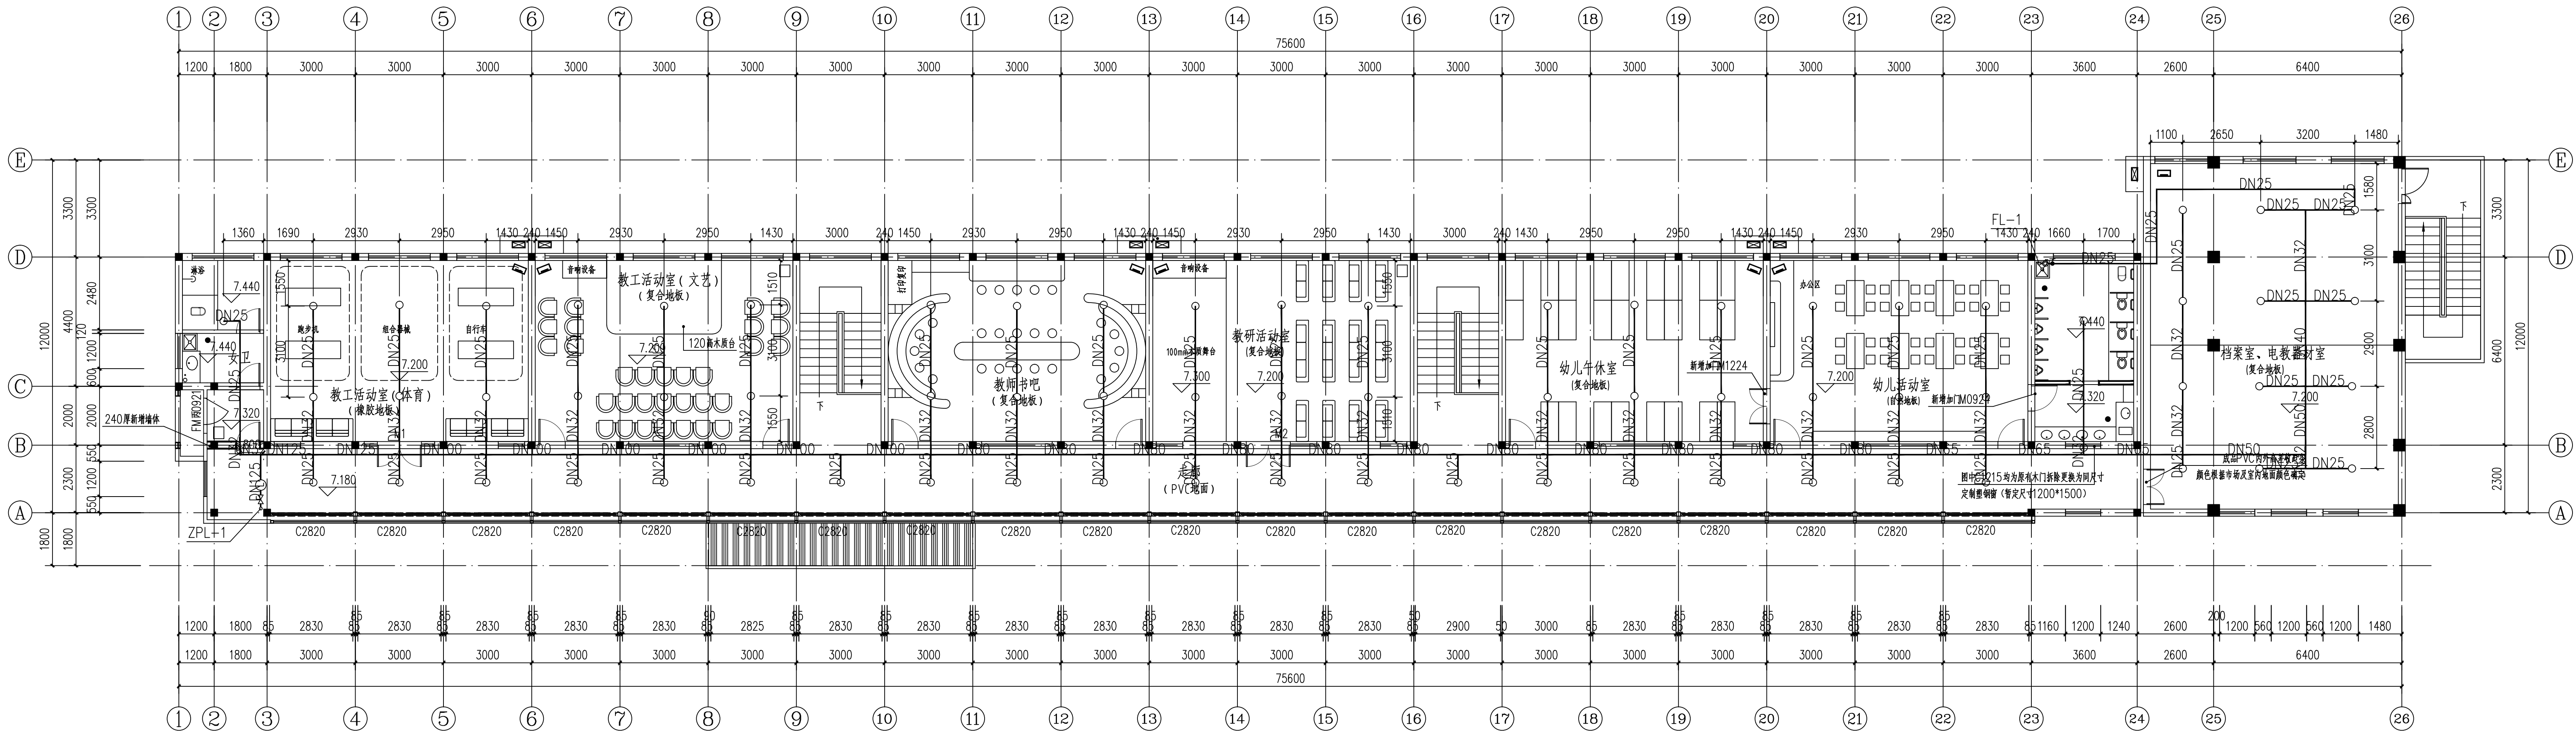

三层自动喷淋平面图 1:100

连云港港安消防工程有限公司	设计证书编号 622030489	建设单位 连云区幼教中心	工程号 20250702
项目负责人 万斌	专业负责 时培良	工程名称 连云区幼教中心消防改造工程	图别 水施05
专业审订 顾传宇	设计 王慧	图名	图号 A1+1/4
校对 时培良	制图 王慧		日期 20250702