

盖章栏:

(未盖出图专用章本图无效)

中城科泽工程设计集团有限责任公司
Zhongcheng Keze Architects&Engineers
工程设计证书编号: A232012403

合作设计单位
JOINED DESIGNER


签署栏
SIGNATURE

制图 DRAWN BY	张伟	
设计 DESIGNED BY	张伟	
校对 CHECKED BY	田超	
专业负责人 TECHNICAL RESPONSIBLE BY	季玉忠	
项目负责人 PROJECT DIRECTOR BY	季玉忠	
审核 VERIFIED BY	季玉忠	
审定 APPROVED BY	乔恒云	

会签栏
CONSTRUCTION

建筑 ARCHITECTURE	电气 ELECTRIC
结构 STRUCTURE	暖通 HVAC
给排水 W. S&DR	智能 AUTO.

建设单位 CLIENT	中共扬州市江都区委党校		
工程名称 PROJECT	中共扬州市江都区委党校 部分消防项目设计		
图纸名称 DRAWING TITLE	一层空调冷媒管、冷凝管平面图		
设计编号 JHJ NO.	2024-JSS-32	图 号 DRAWING NO.	暖通-06
设计阶段 STATUS	施工图	版 次 VERSION	A
比 例 SCALE	见 图	日 期 DATE	2024. 11

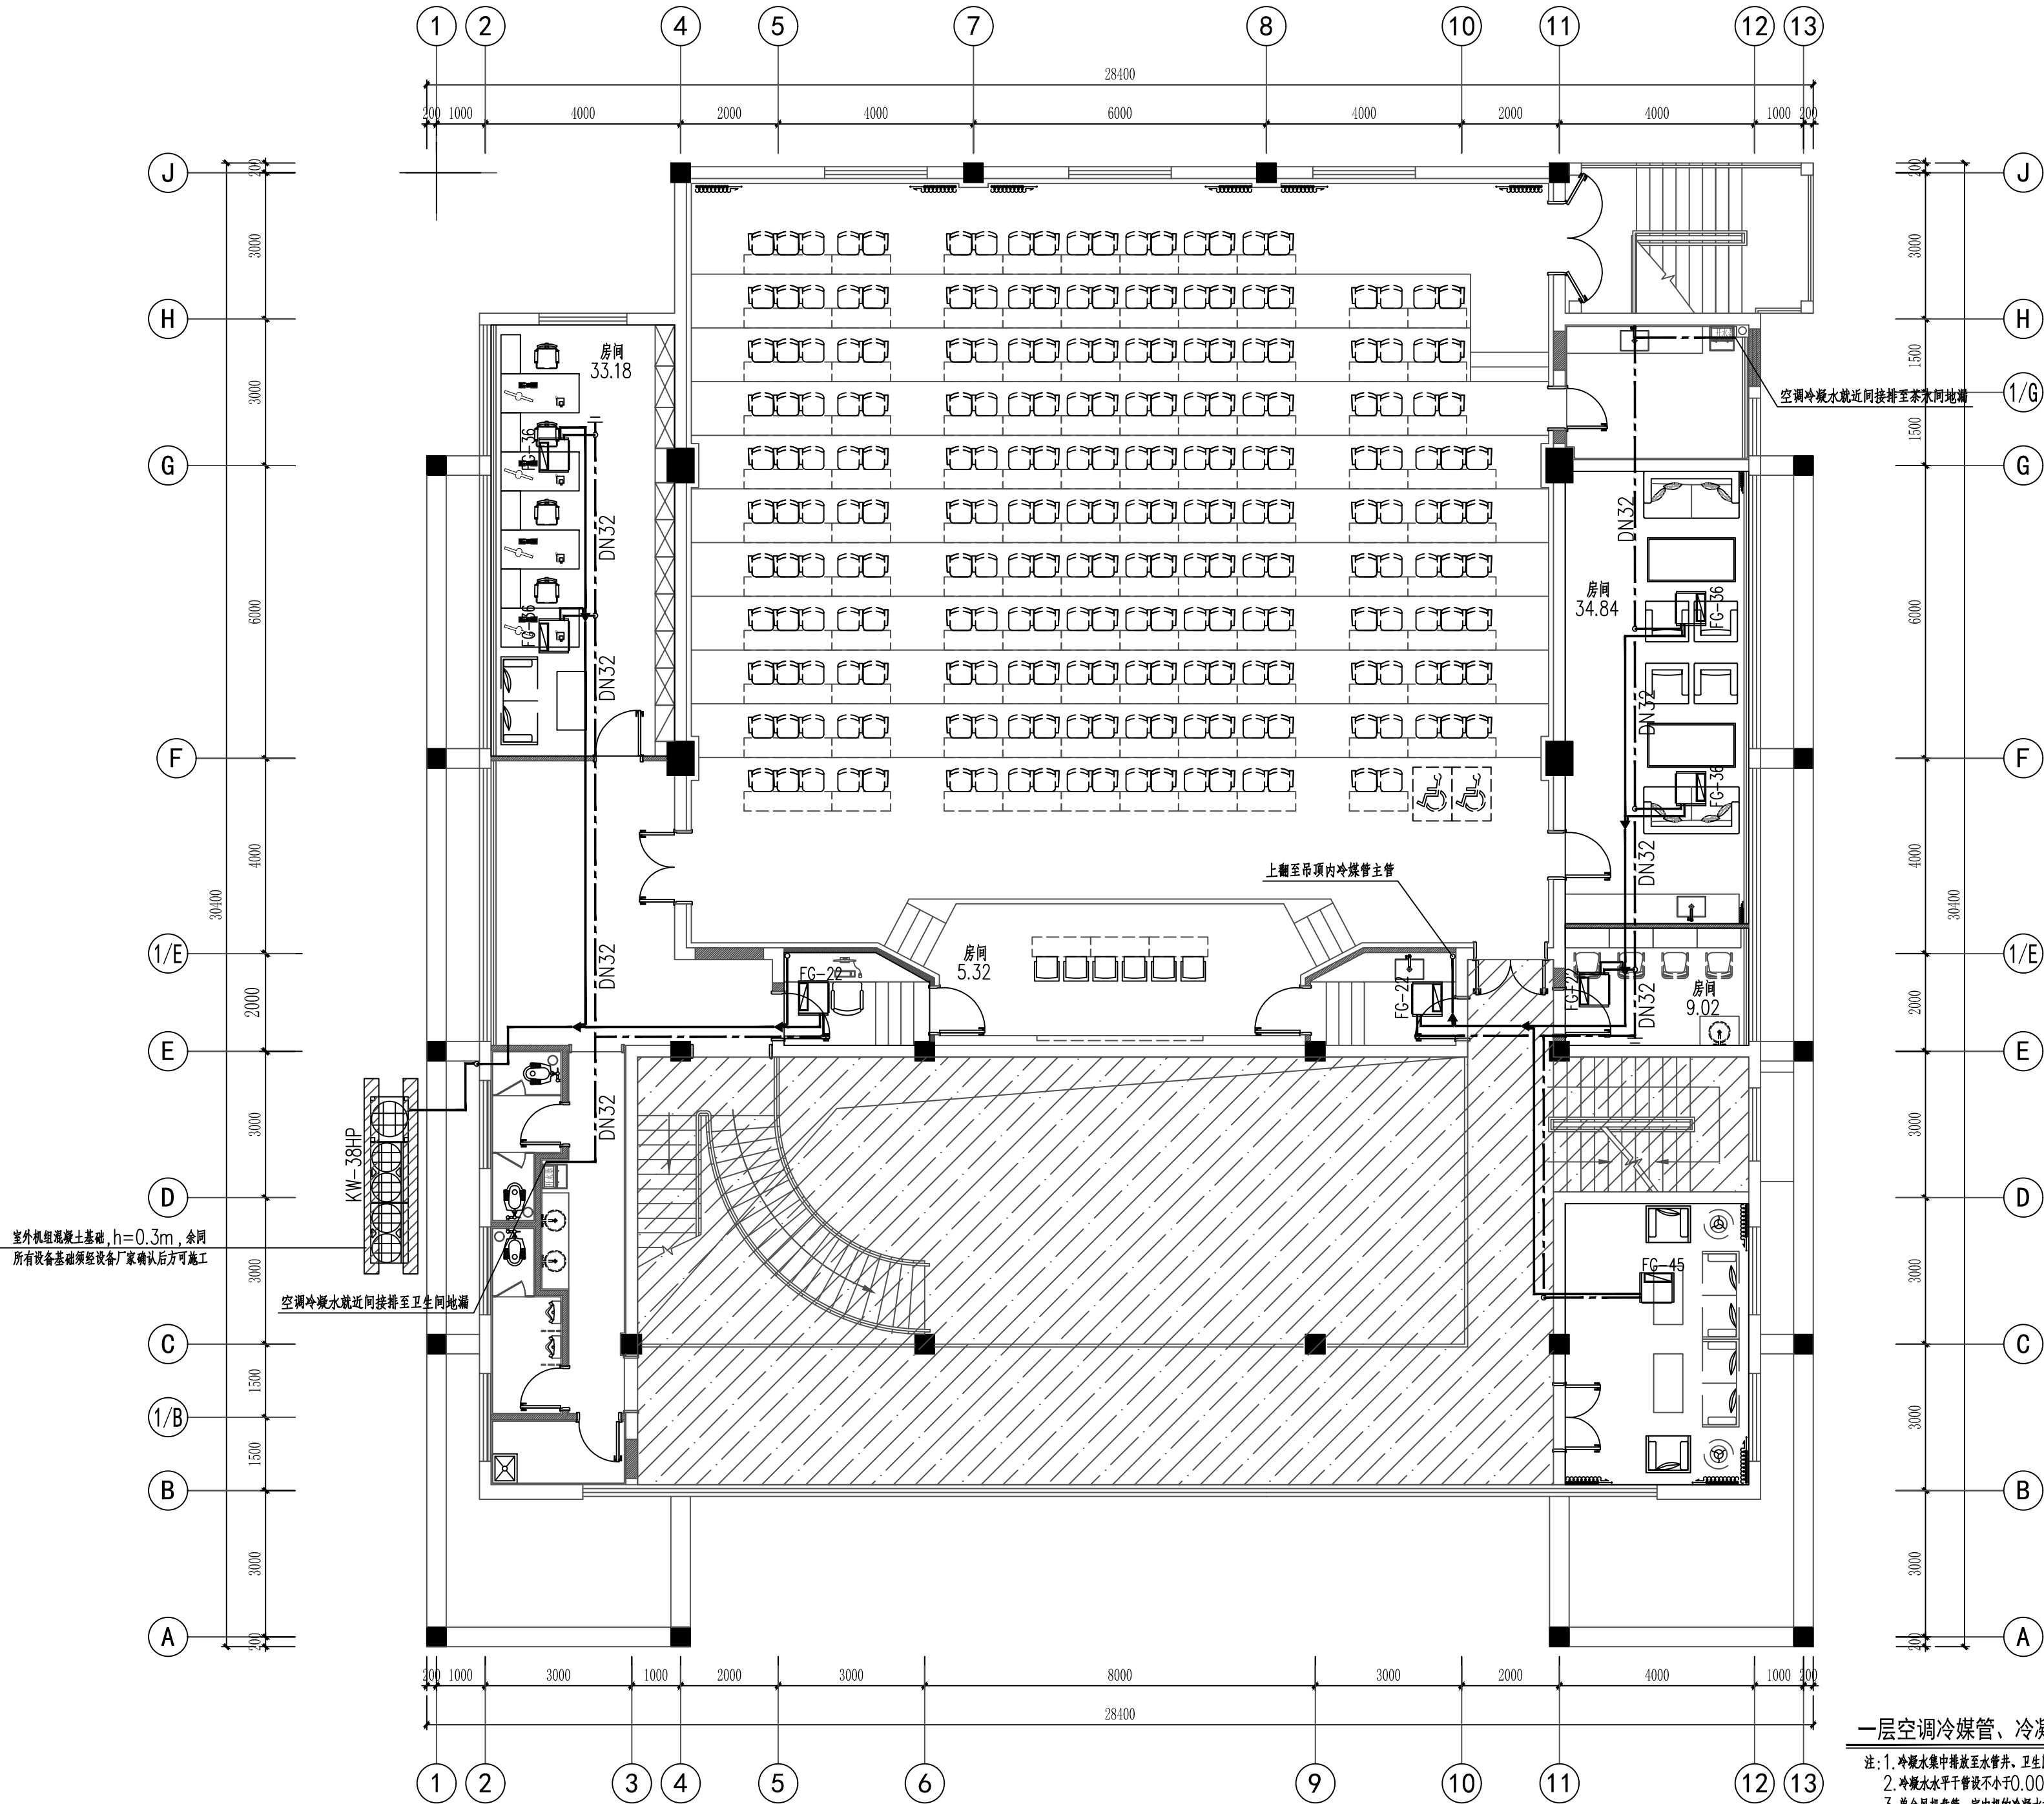

一层空调冷媒管、冷凝管平面图 1:100

- 注: 1. 冷凝水集中排放至水管井, 卫生间地漏附近或室外散水坡附近。
2. 冷凝水水平干管设不小于0.003坡度向排水立管, 干管末端均设泄水口。
3. 单台风机盘管, 室内机的冷凝水接管管径均为DN20, 平面图上不在逐一标注。