


设计说明	
无设备安装区轴线图	
项目名称: 江苏省科佳工程设计有限公司	
项目类别: 建筑设计	
项目负责人: 朱晓峰	
工图编号: 23-2368	
图纸名: 3F-PL-01A	
图名: 3层平面布置图	
专业: 建筑	
日期: 2024.07.10	
比例: 1:500	
见图	
设计人: 朱晓峰	
审核人: 朱晓峰	
出图人: 朱晓峰	
江苏省科佳工程设计有限公司	
设计证书号: A23000497	



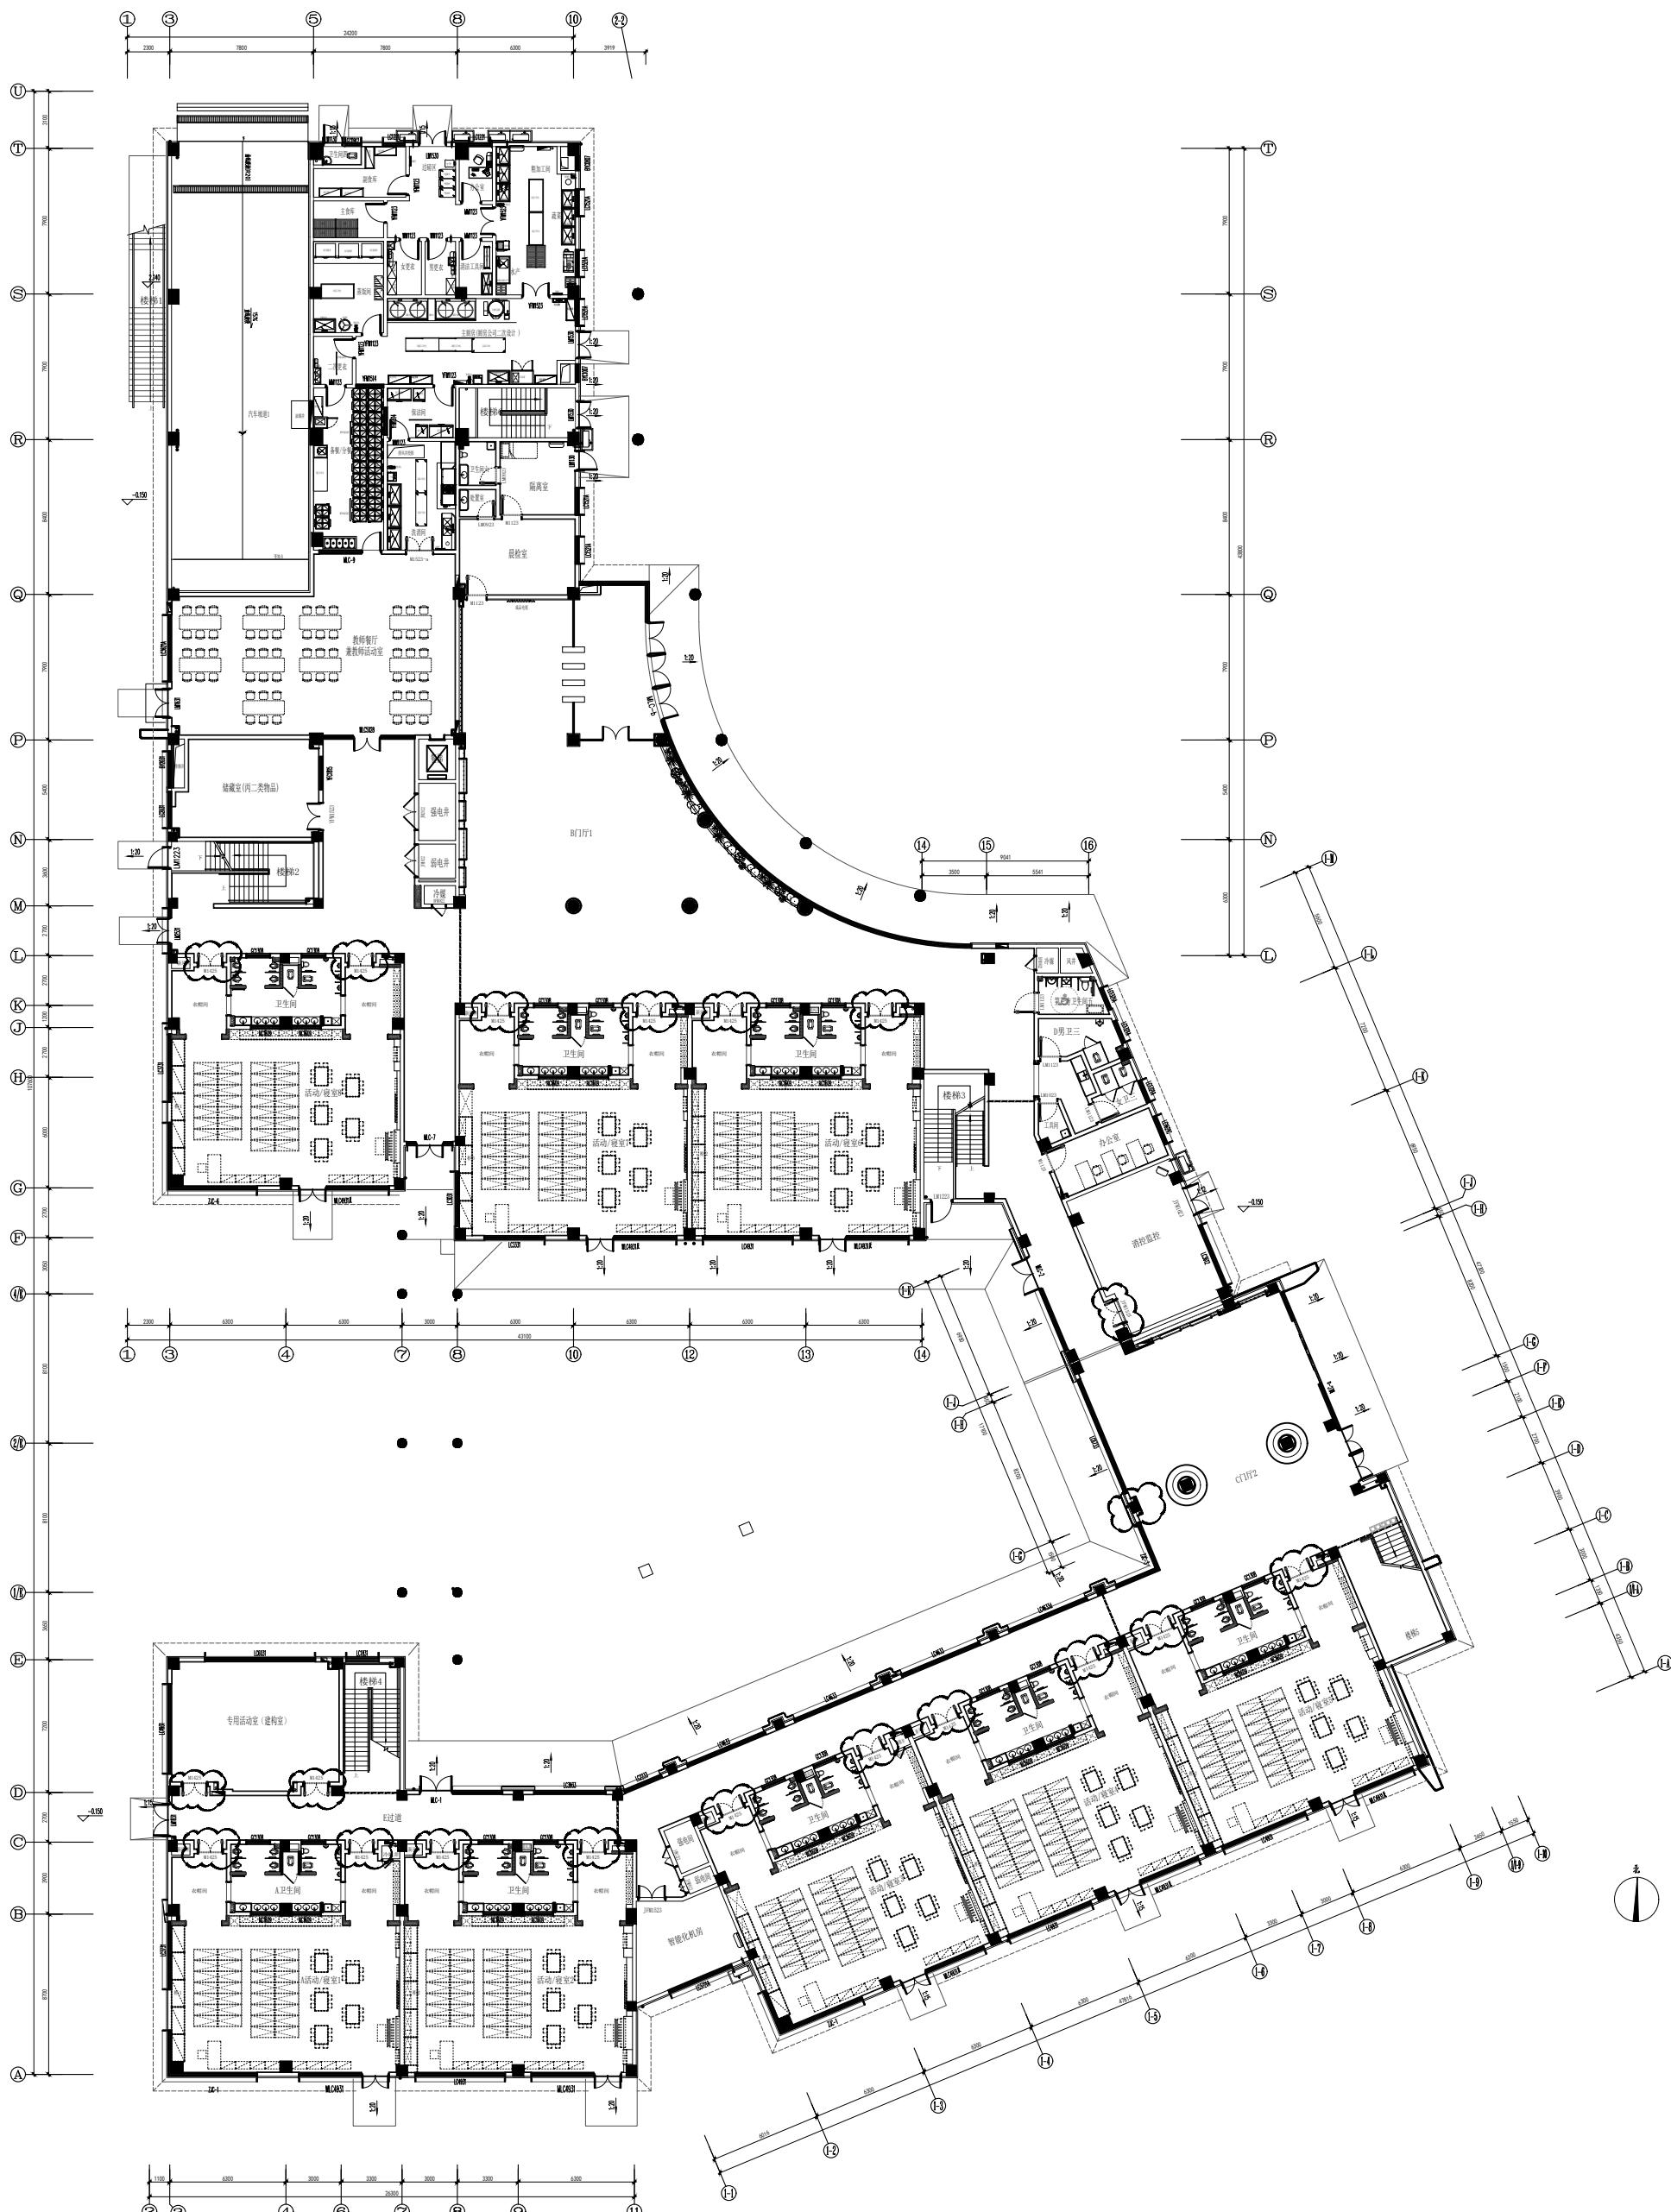

PLANE LAYOUT 平面布置图

SCALE 1:125@A0

一层平面布置图

建设单位  
（盖章）

---

1

---

1

---

1

---

1

---

1

---

1


---


1

---


1

江苏省科佳工程  
JIANGSU KEJIA ENGINEER  
设计证书号:  
注释  
WITS

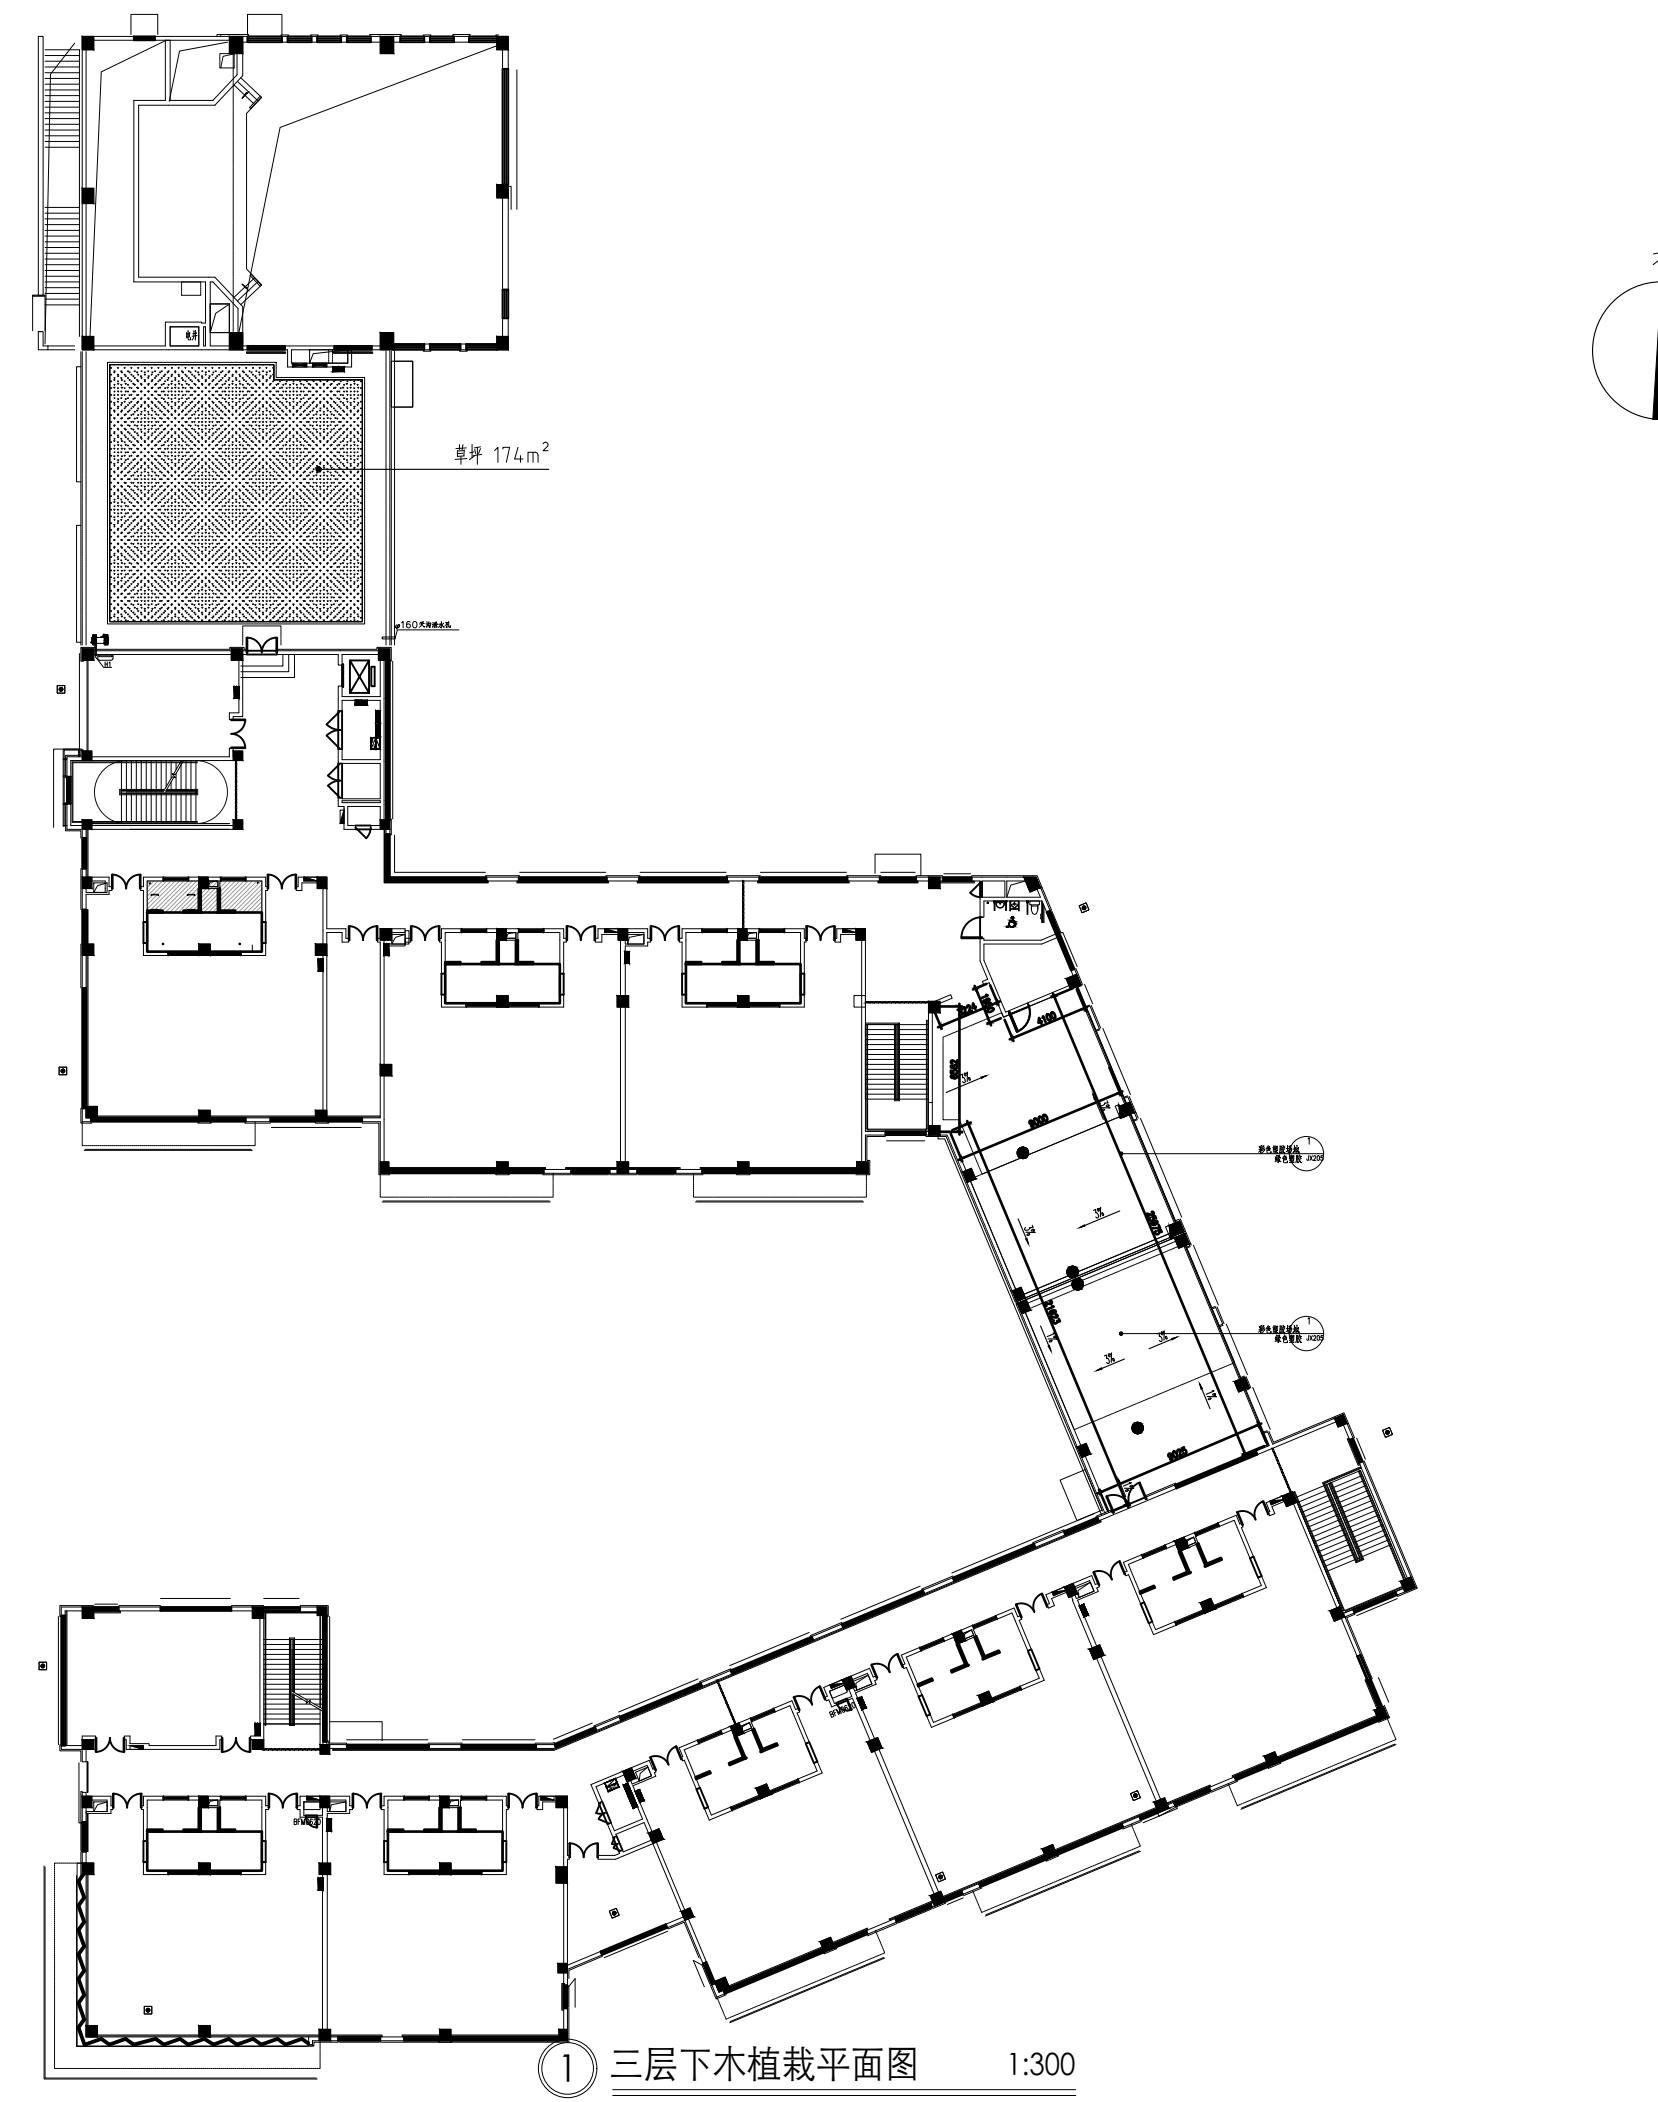


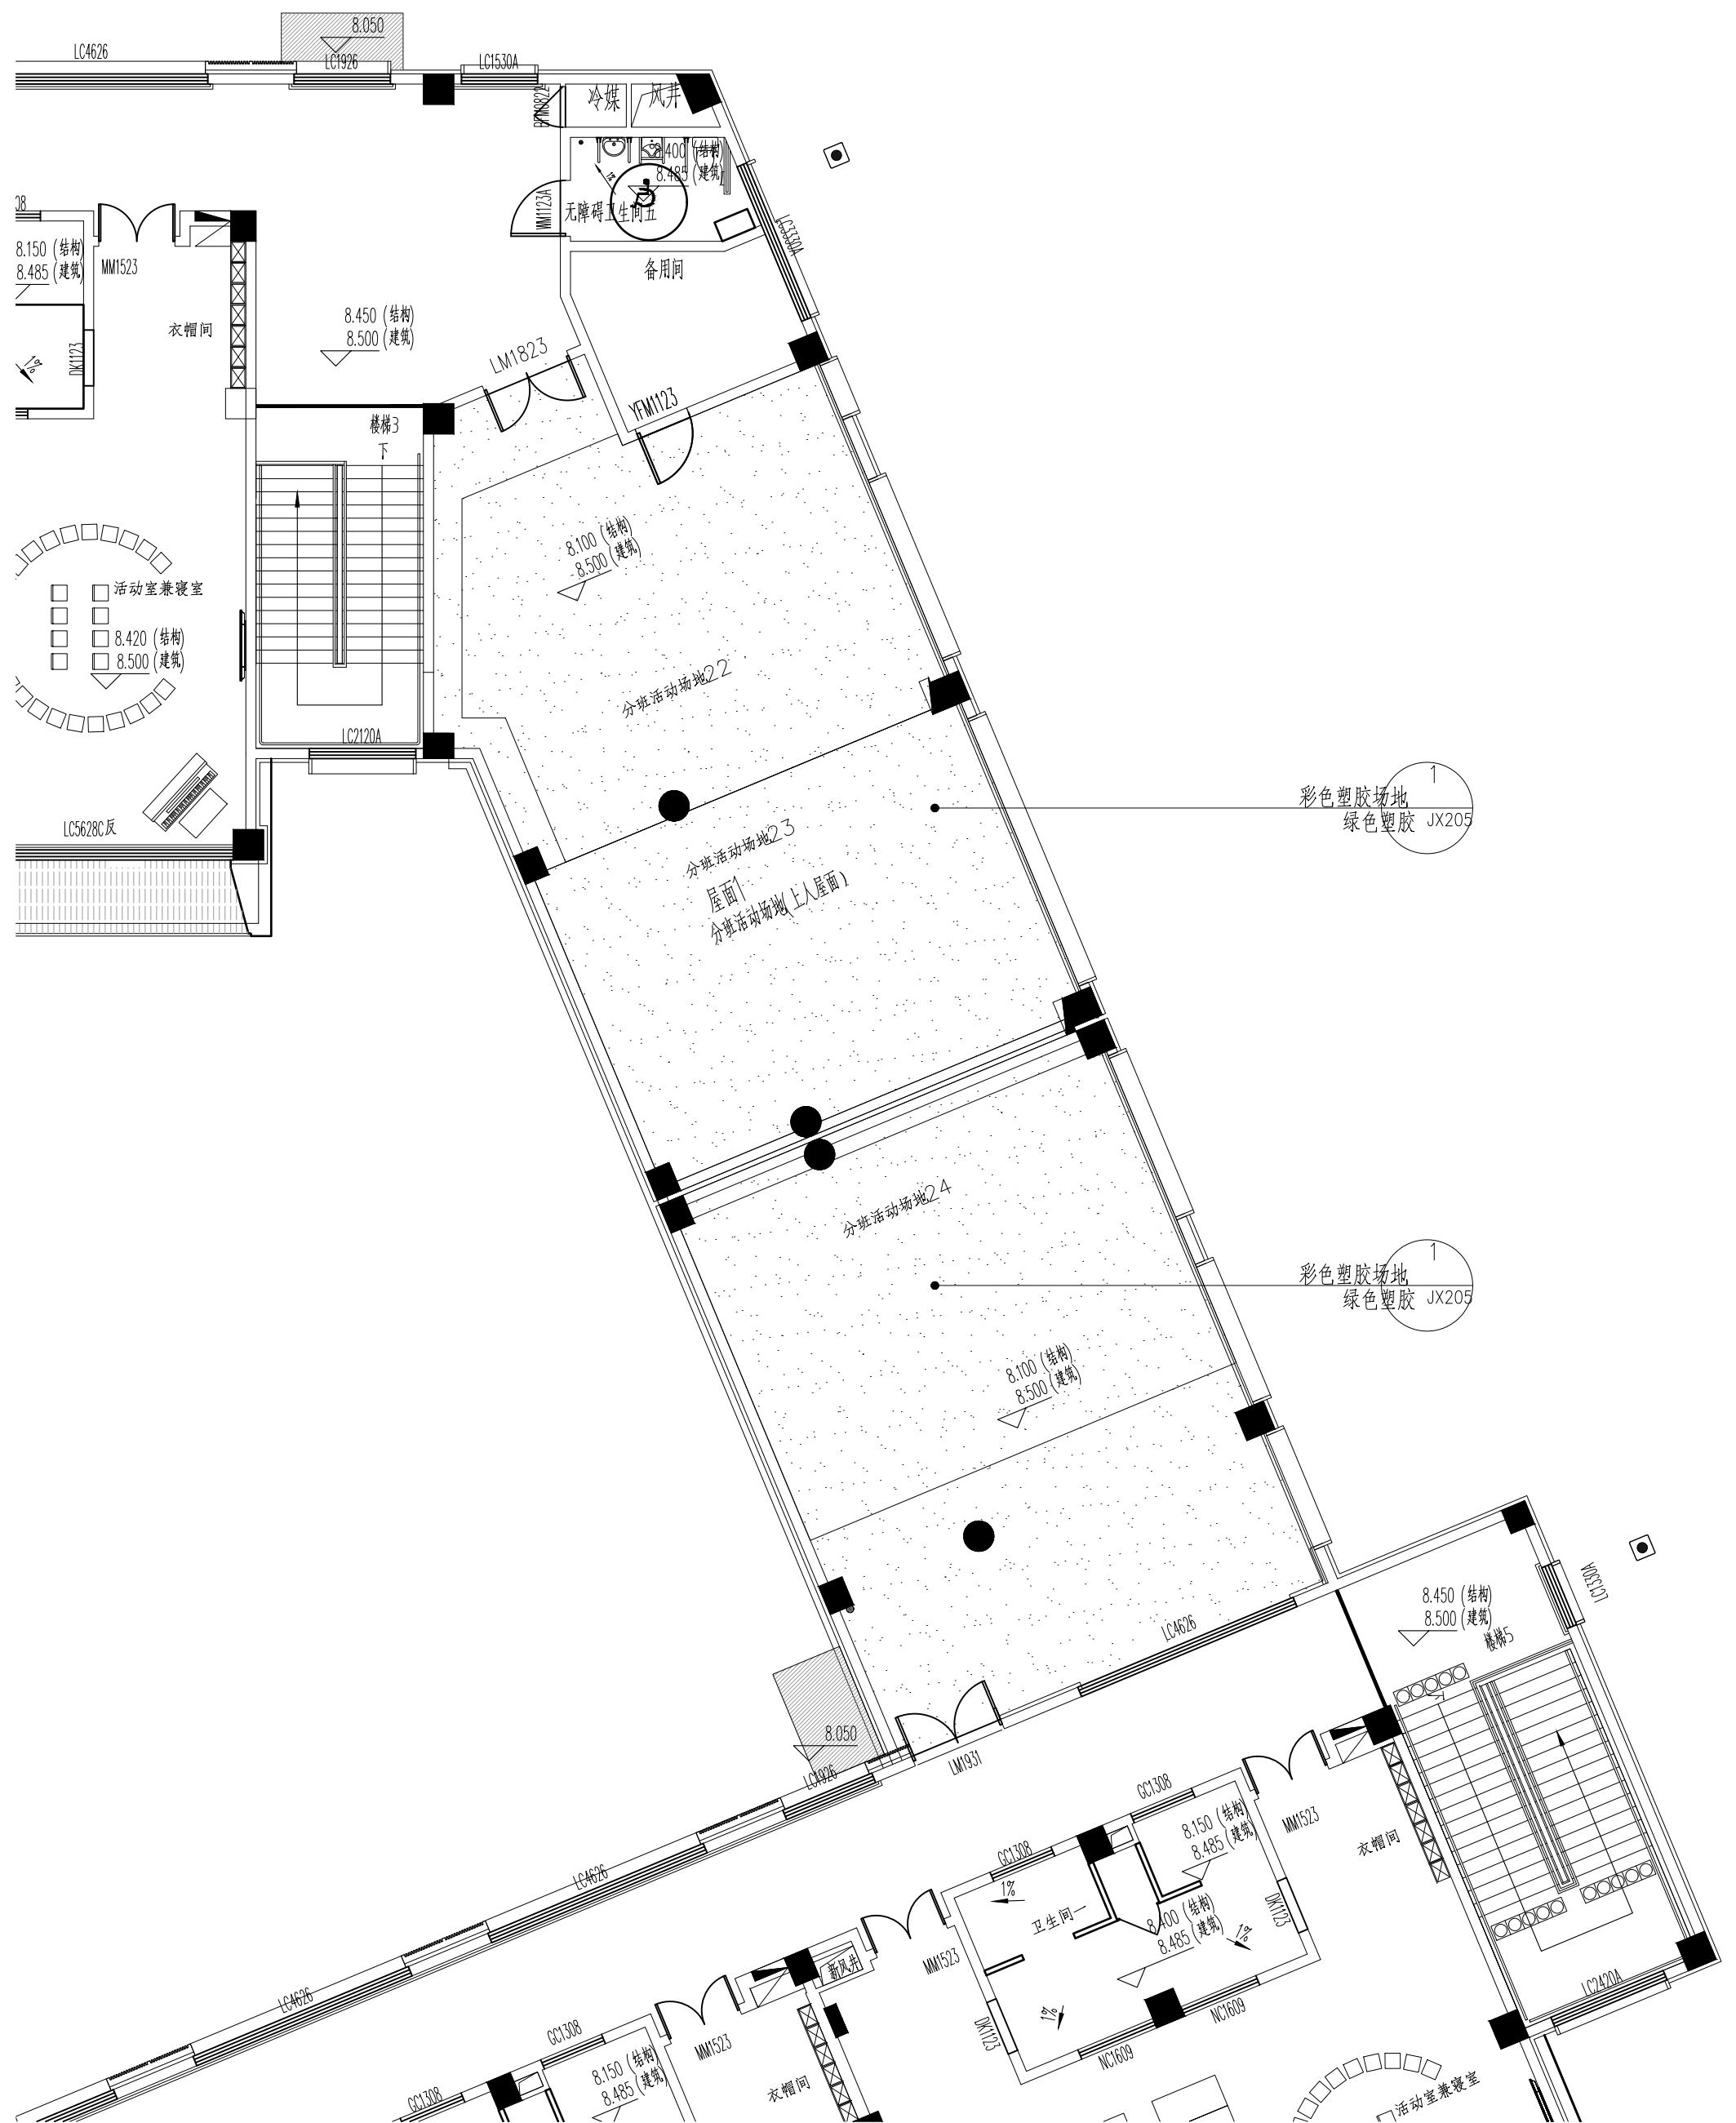



## 1 三层屋面铺装索引平面图

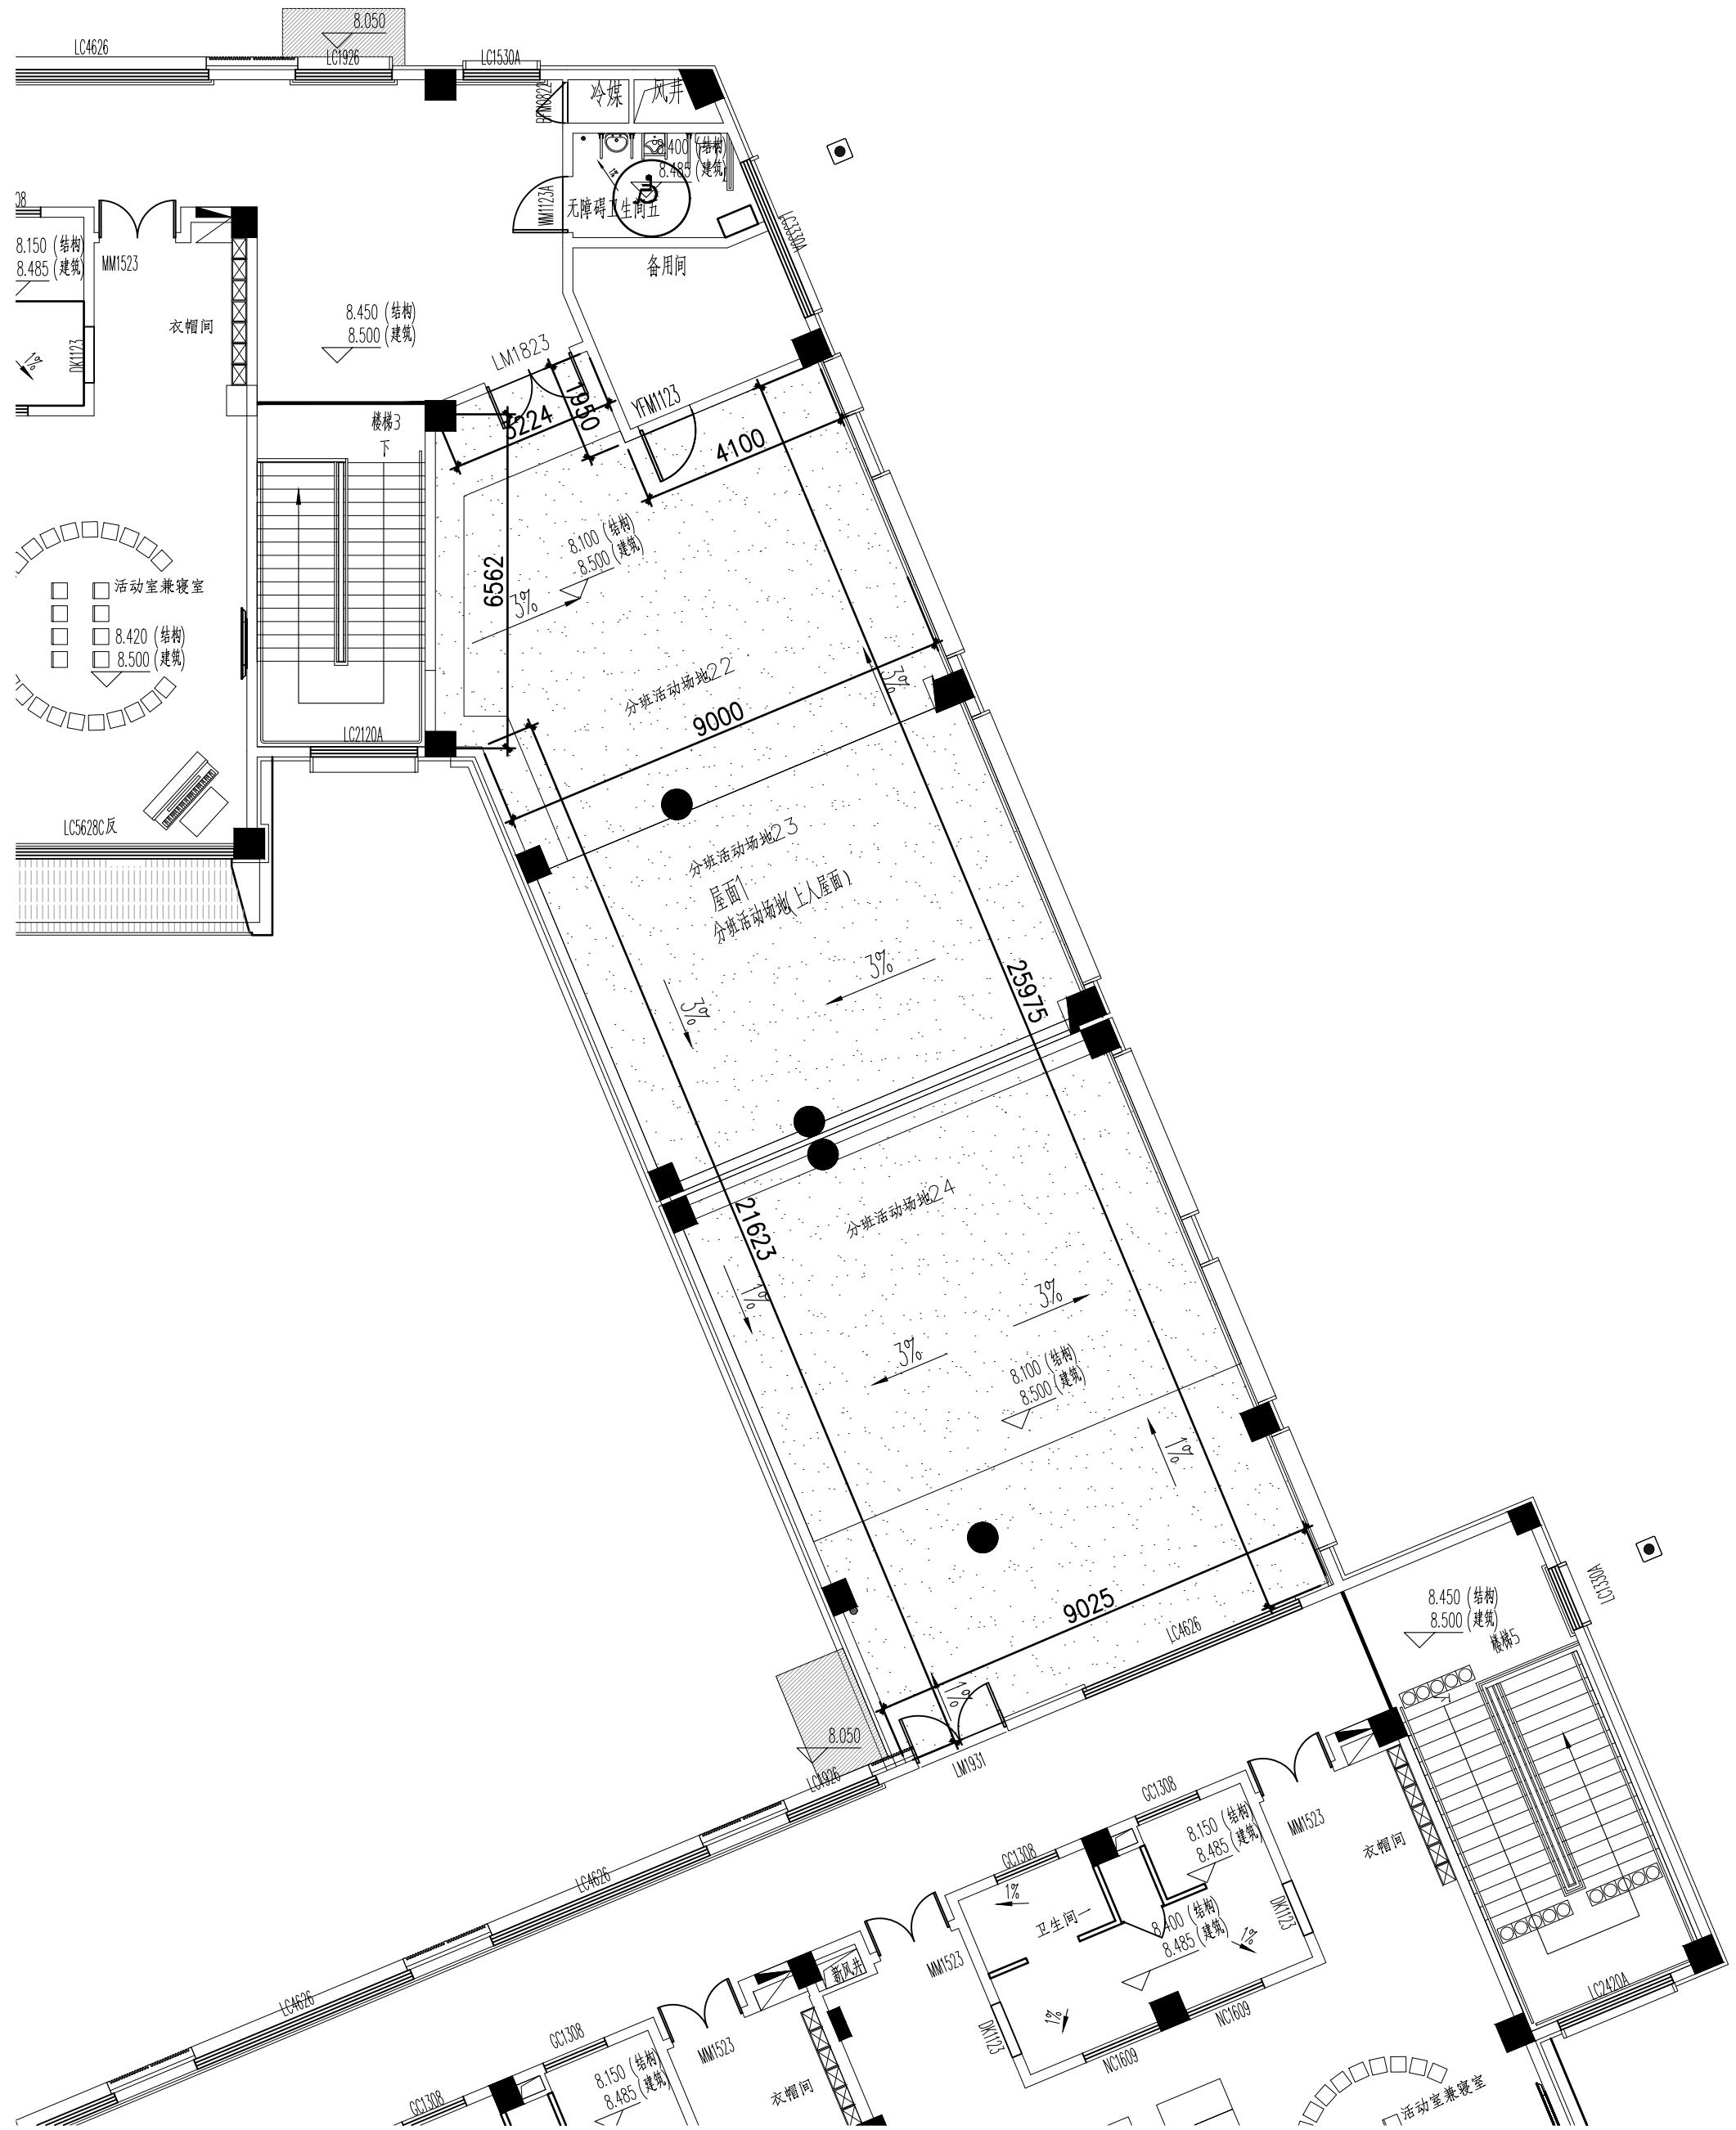


② 三层屋面尺寸及竖向设计图 1:150

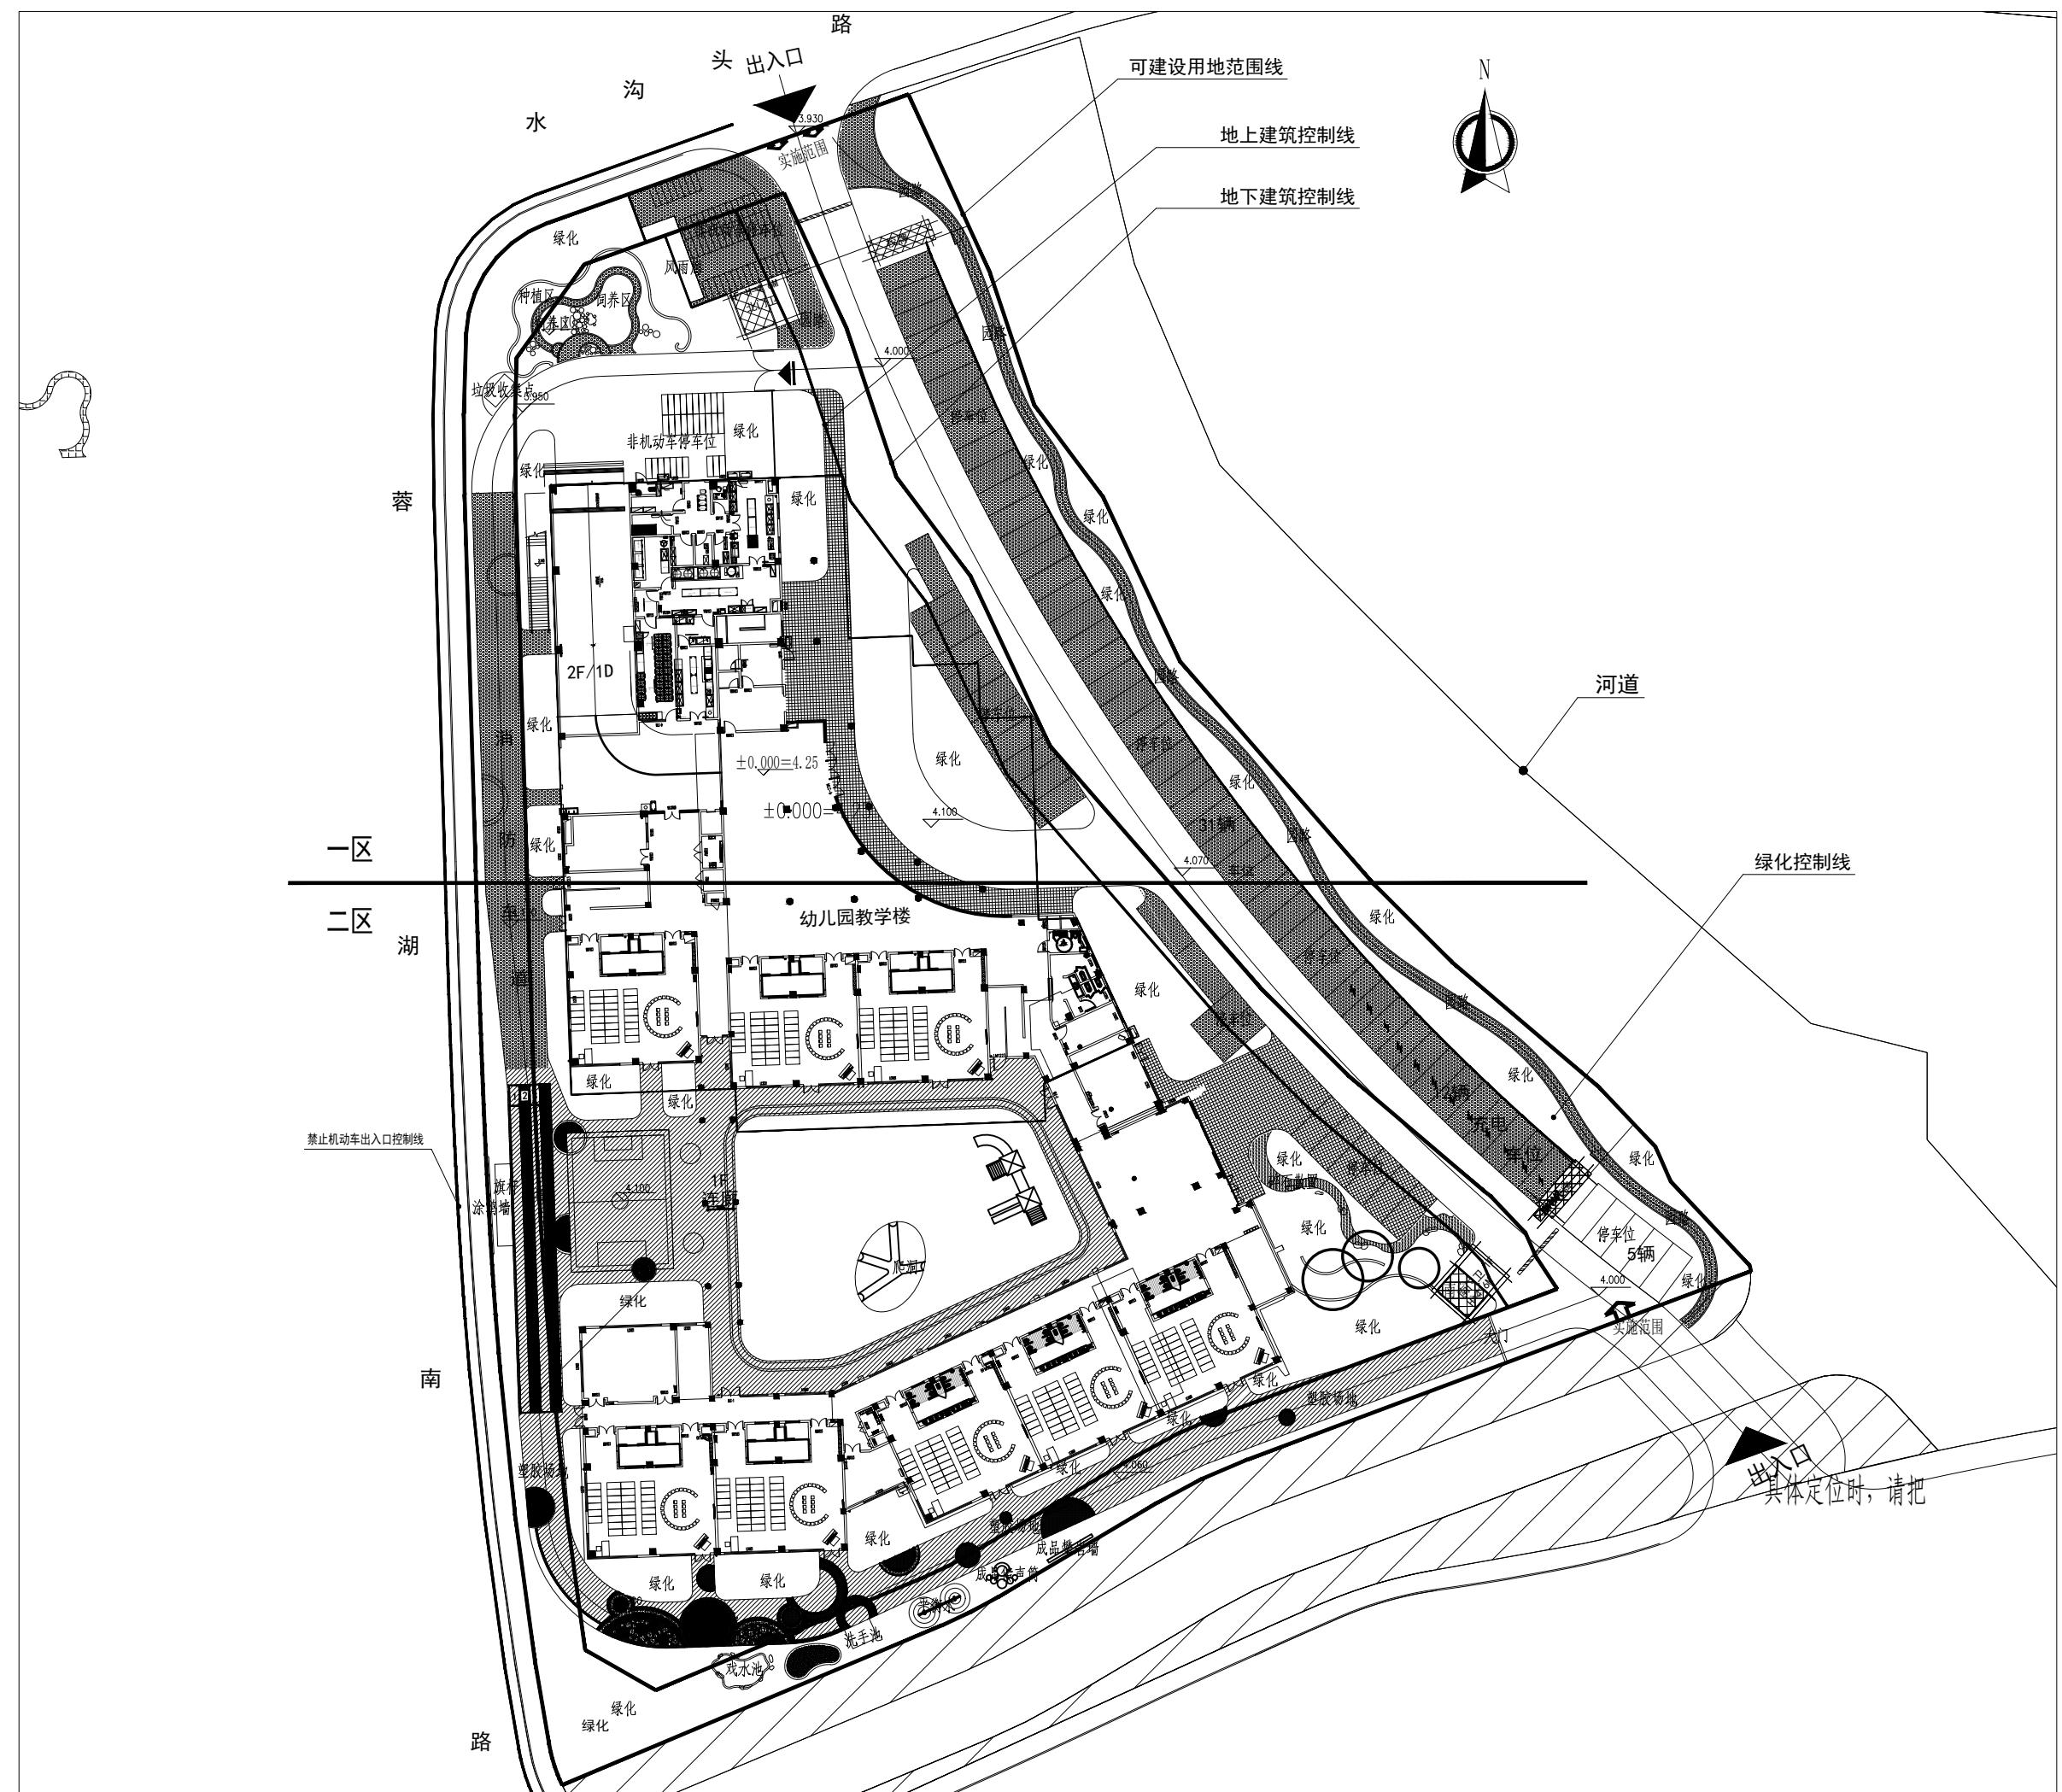

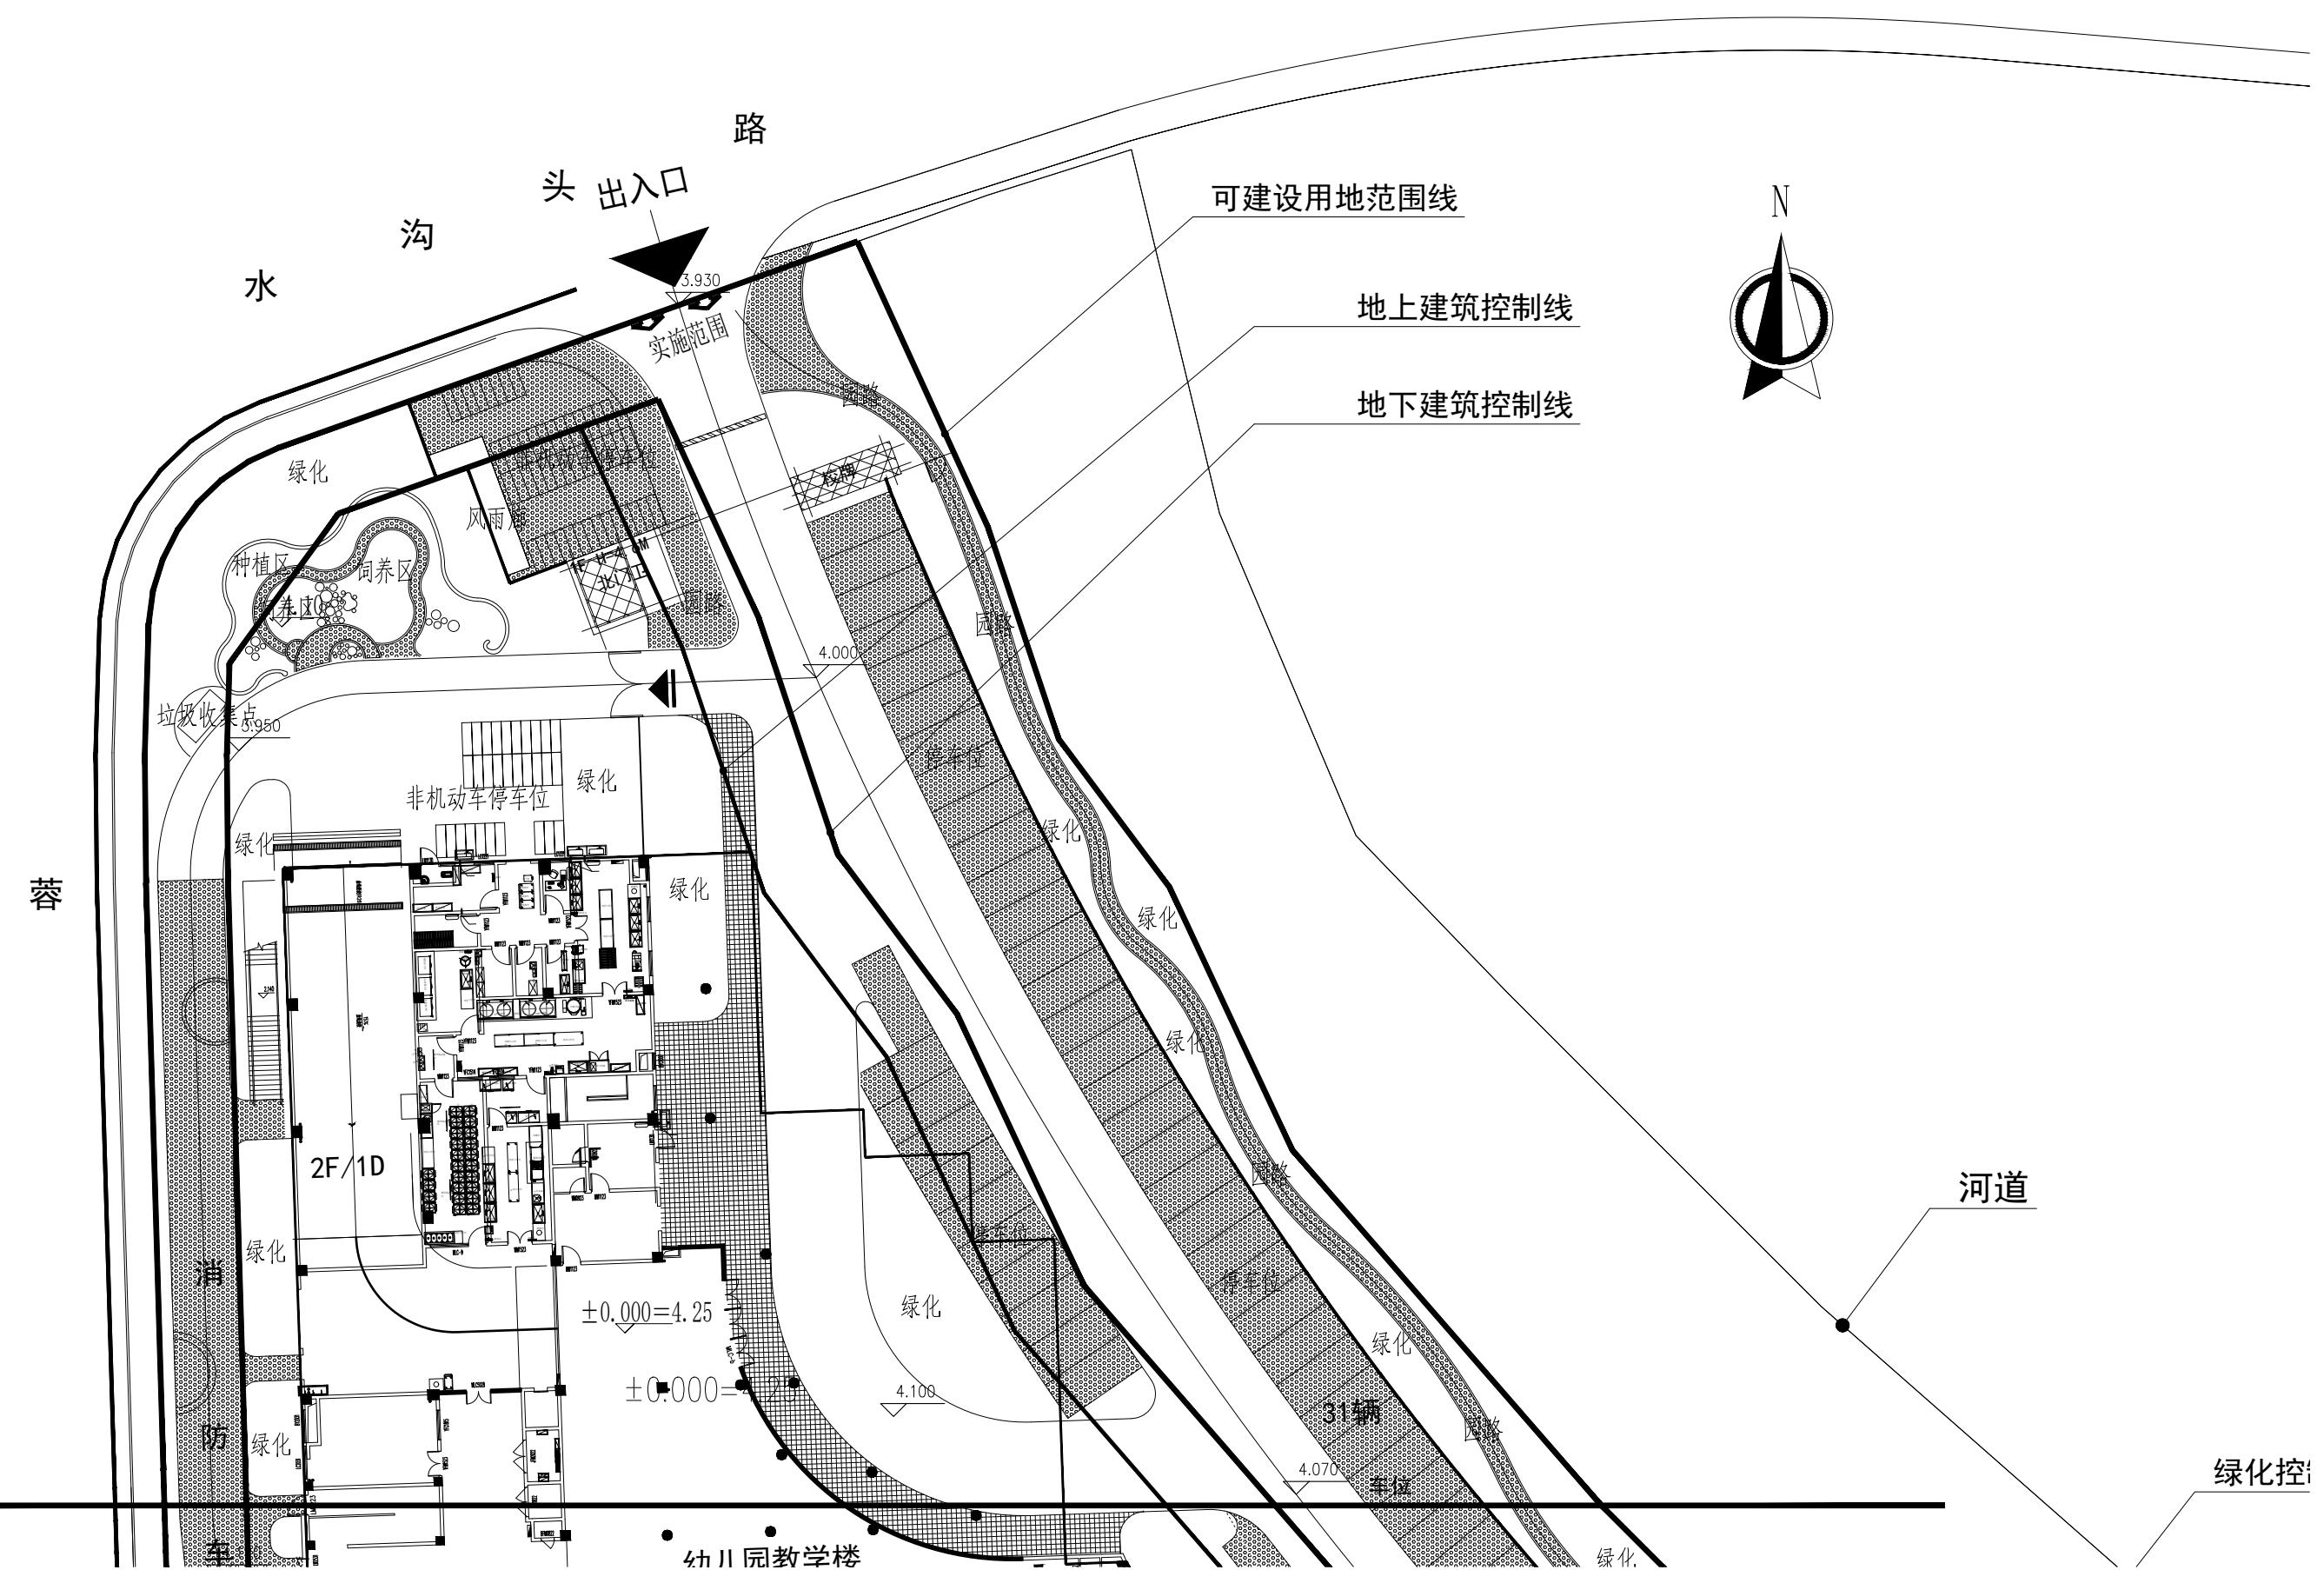

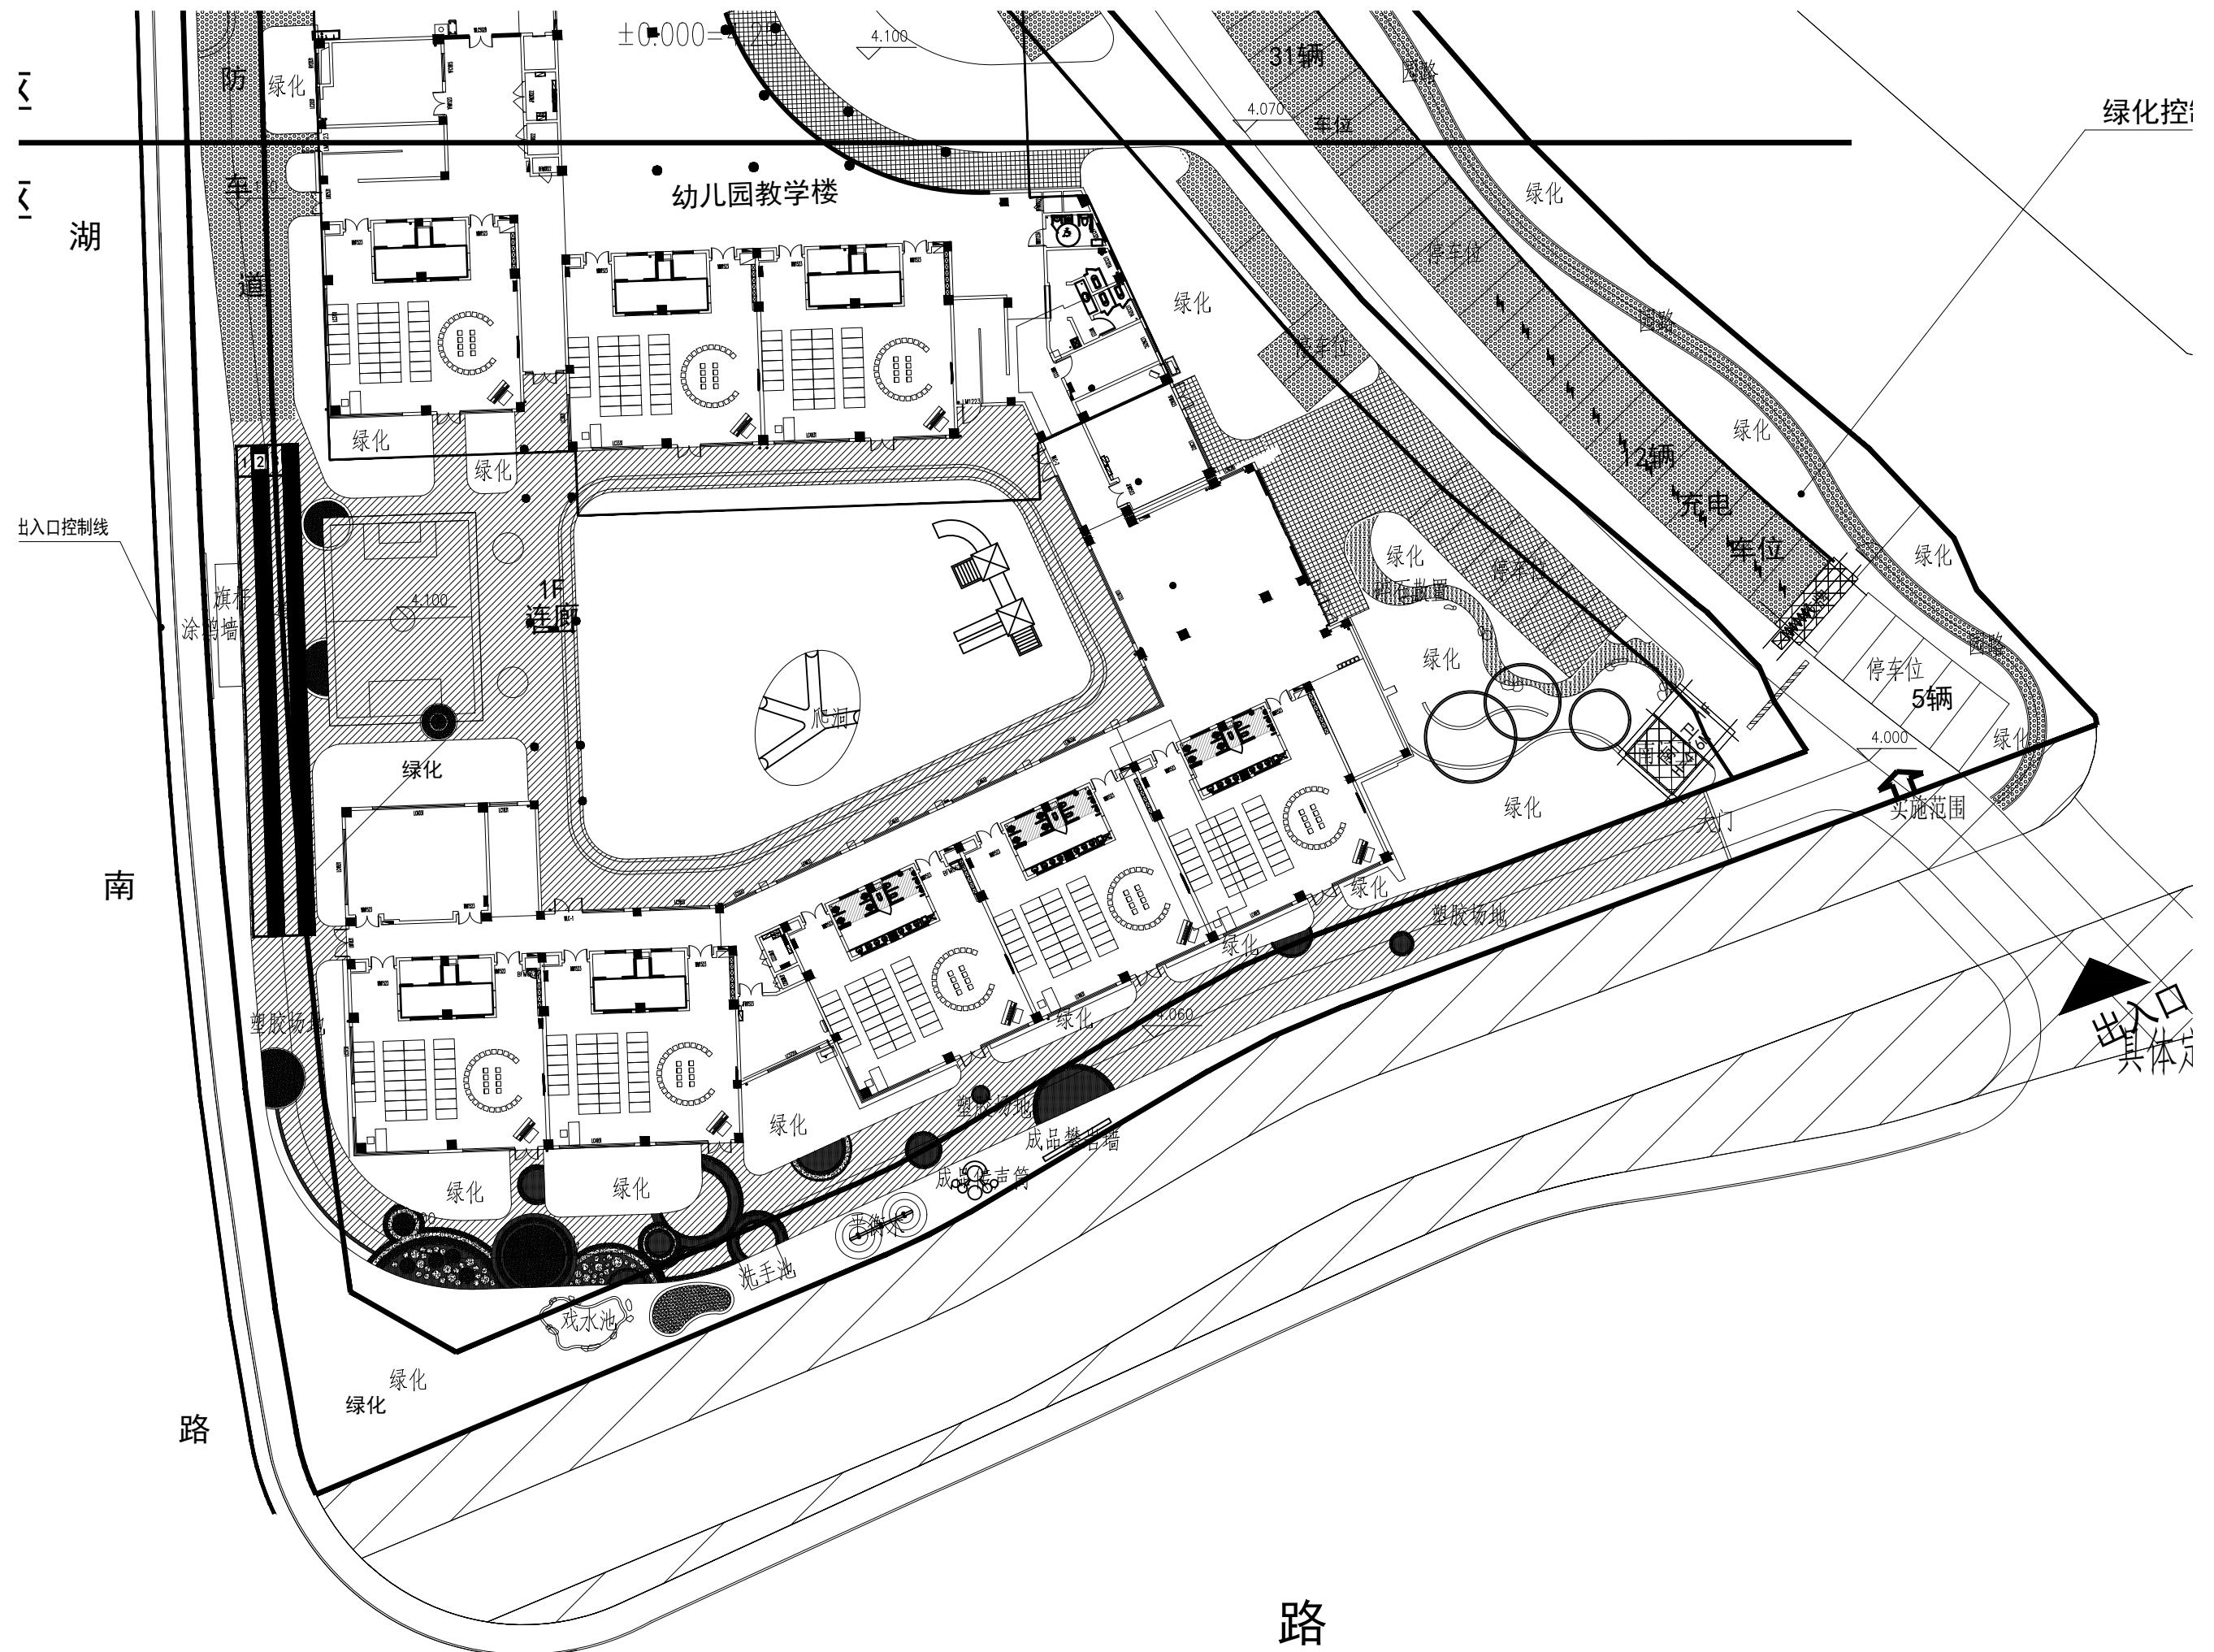

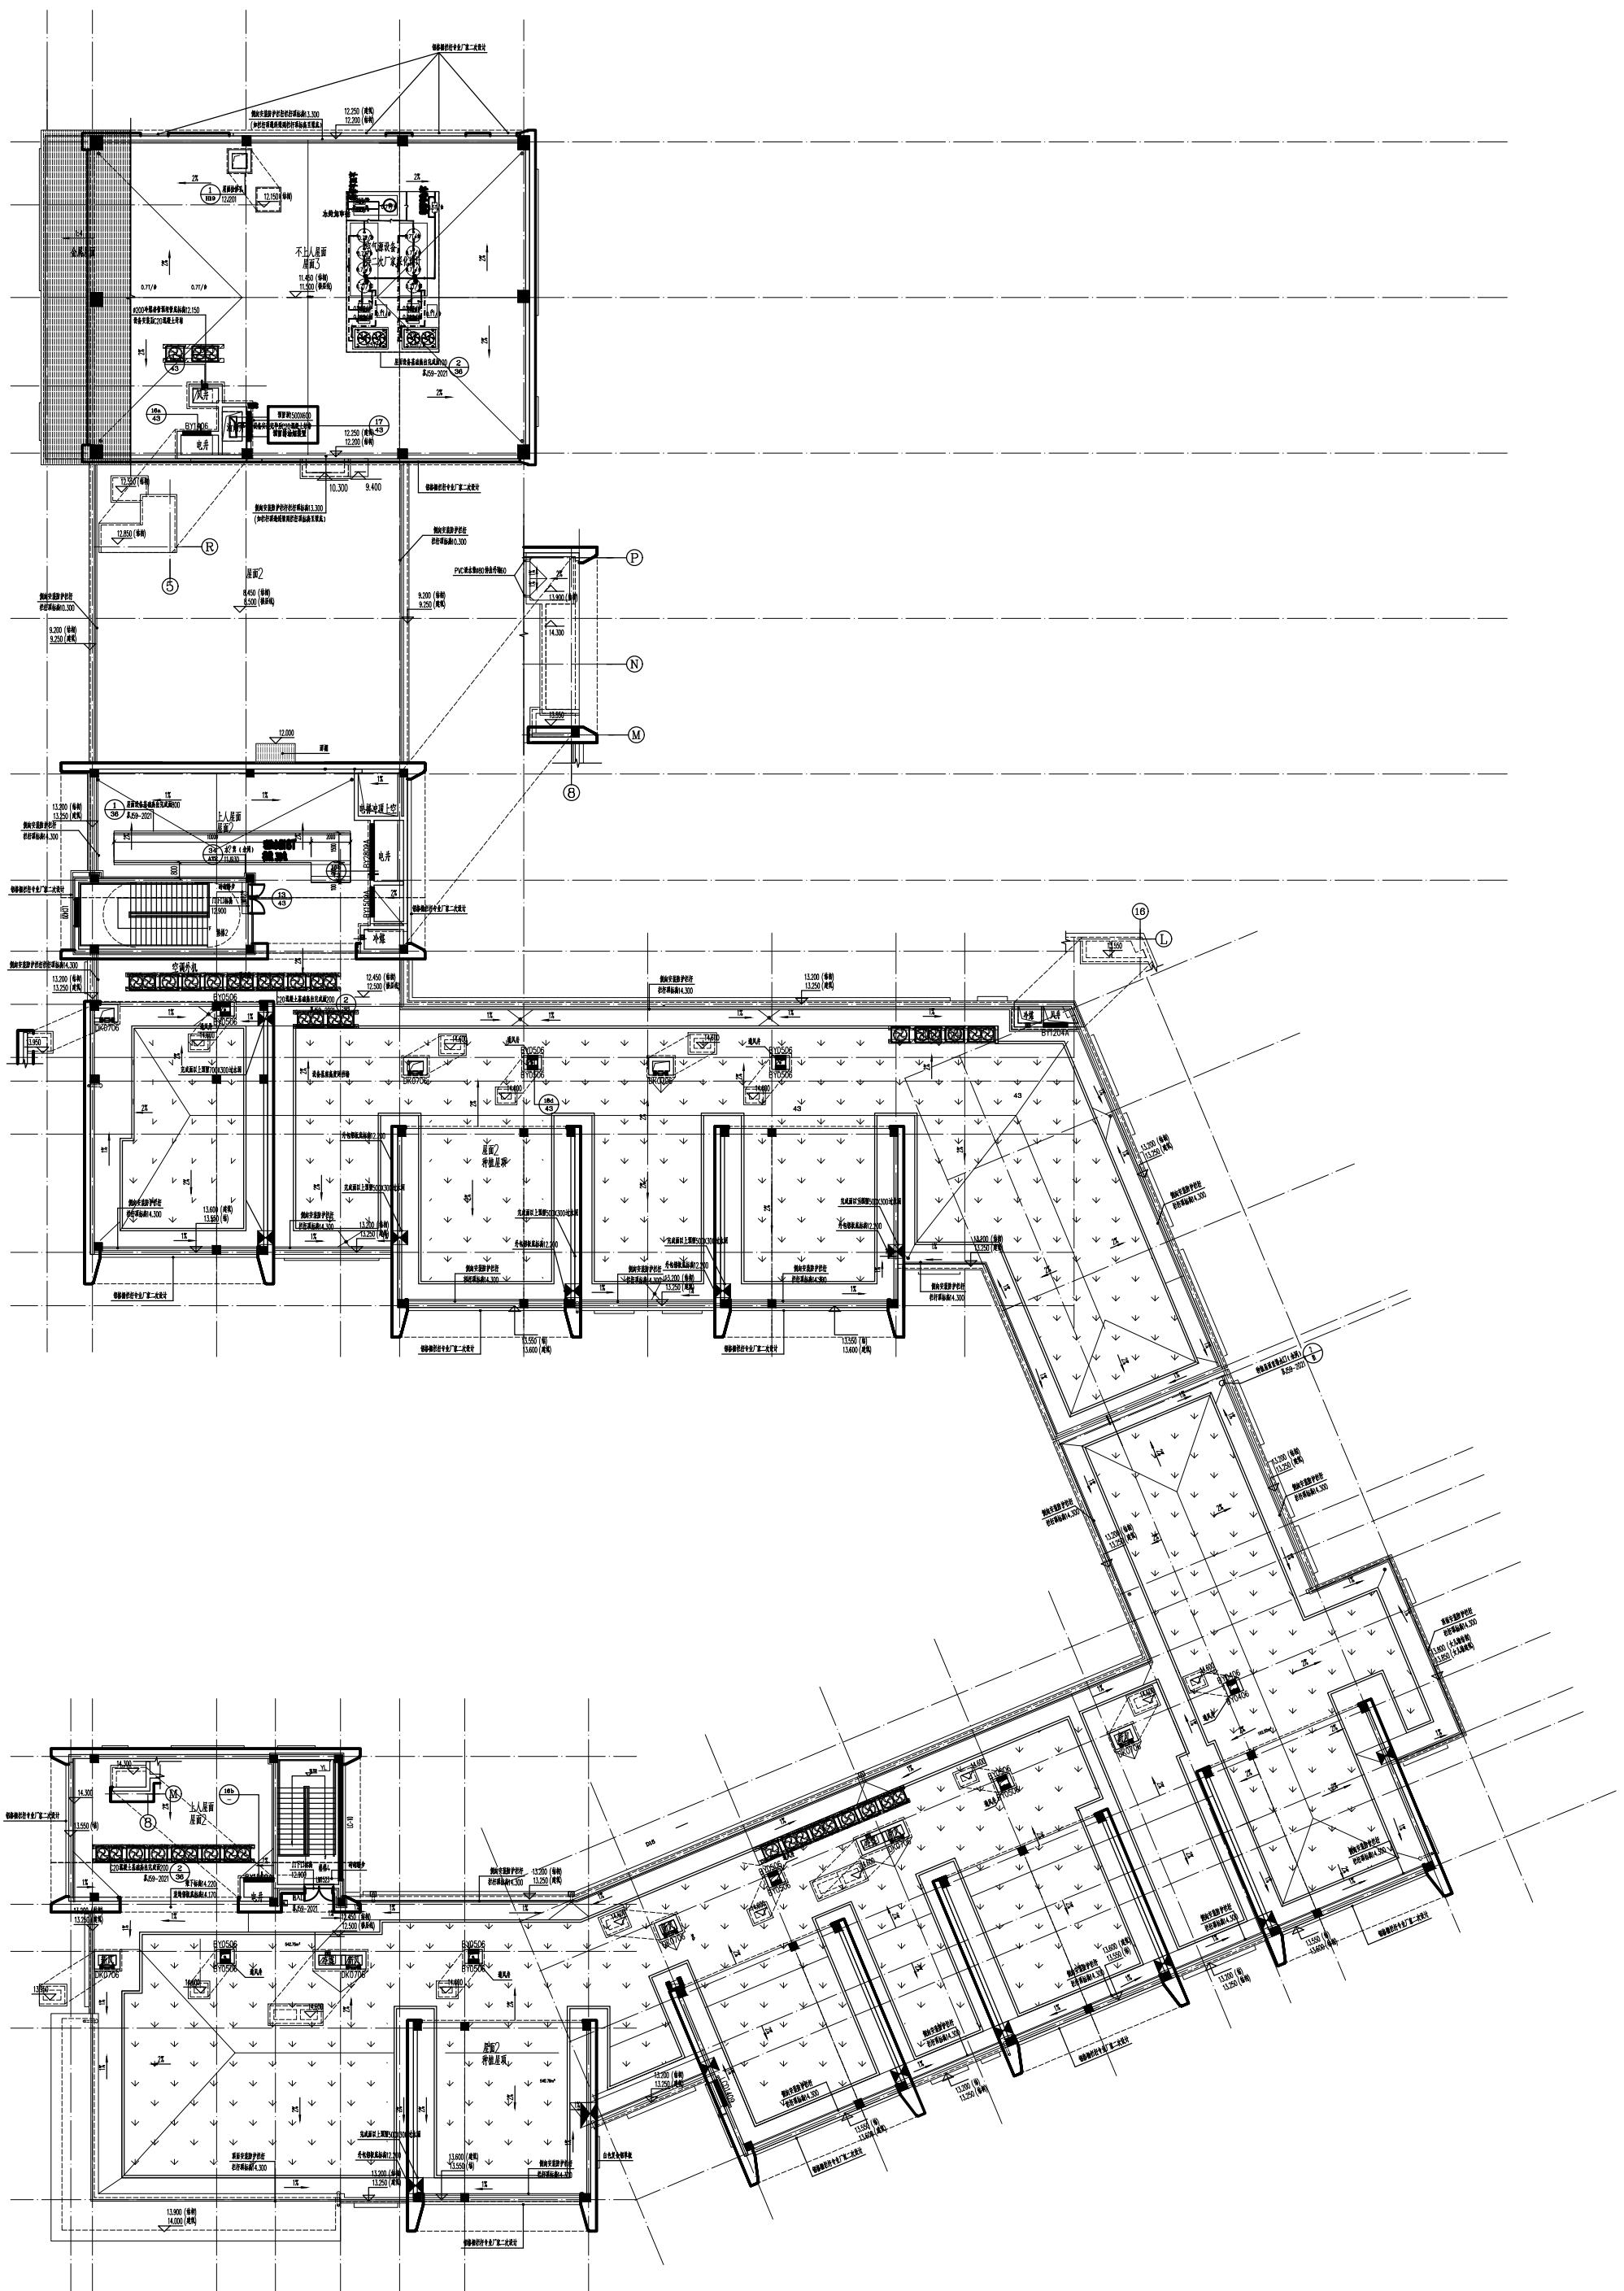

设计单位  
Design Institute



江苏省科佳工程设计有限公司

JIANGSU KEJIA ENGINEERING DESIGN CO., LTD.

设计证书号： A232000497

## 注释 NOTES

建设单

无锡市梁溪区教育局


项目名称 Project Name	无锡市梁溪区威孚地块规划幼儿园新建工程项目	
子项名称 Sub-Project	幼儿园教学楼装饰	
项目负责人 Principal in charge	朱晓娇	
专业负责人 Discipline Responsible	朱晓娇	
工程编号 Project No.	23-2368	
职责 Responsibility	姓名 Name	签字 Signature
审定 Approved by	白杨	
审核 Reviewed by	姚杰斌	
复核 Checked by	华国洪	
设计 Designed by	朱晓娇	
绘图 Drawn by	朱晓娇	

## 图纸名称 Sheet Title

专业 Discipline	建筑	阶段 Stage	施工图
日期 Date	2024.07	阶 码 Stage No.	S01
比例 proportion	见图	版 次 Rev.	A
图 号		1A-P	

执业签章  
Registration Stamp

出图签章  
Release Stamp

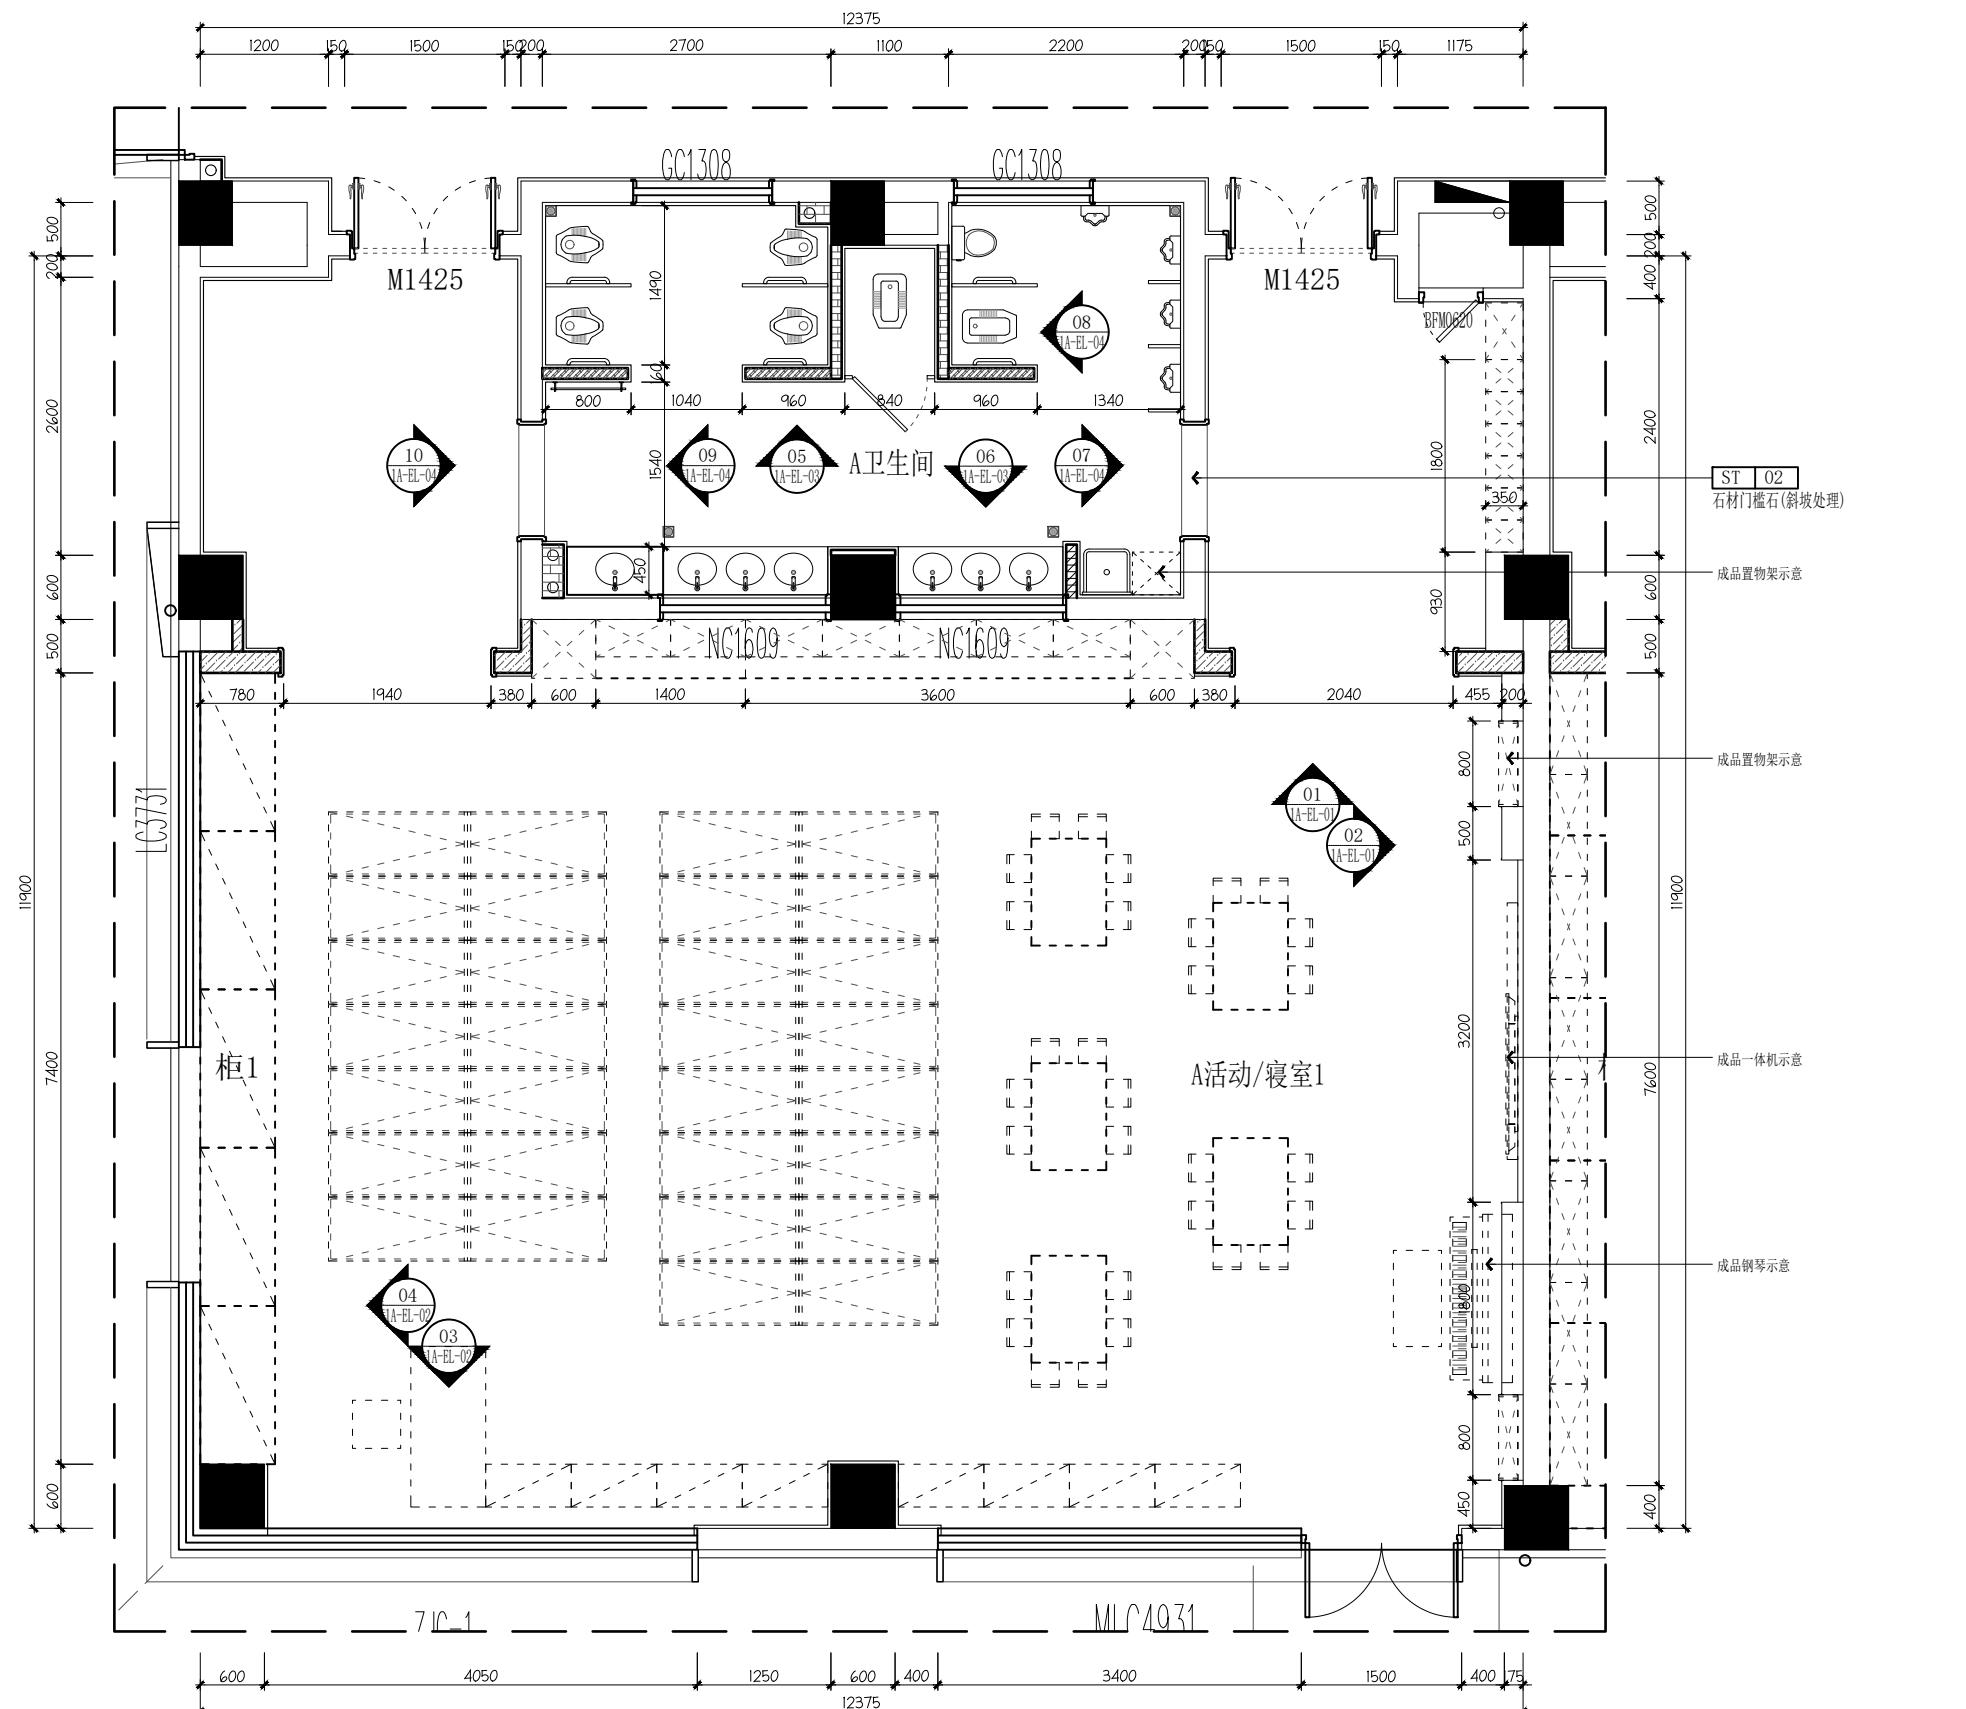


注:其它活动/寝室均参考此A活动/寝室1做法.

1A-P 一层A活动/寝室1平面图

本图须加盖出图签章, 否则一律无效  
Invalid Unless Stamped

设计单位 Design Institute			
江苏省科佳工程设计有限公司			
JIANGSU KEJIA ENGINEERING DESIGN CO., LTD.			
设计证书号：A232000497			
注释 NOTES			
建设单位 Client	无锡市梁溪区教育局		
项目名称 Project Name	无锡市梁溪区咸孚地块规划幼儿园新建工程项目		
子项名称 Sub-Project	幼儿园教学楼装饰		
项目负责人 Principal in charge	朱晓娇		
专业负责人 Discipline Responsible	朱晓娇		
工程编号 Project No.	23-2368		
职责 Responsibility	姓名 Name	签字 Signature	
审定 Approved by	白杨		
审核 Reviewed by	姚杰斌		
复核 Checked by	华国洪		
设计 Designed by	朱晓娇		
绘图 Drawn by	朱晓娇		
图纸名称 Sheet Title	一层A活动/寝室1顶面图		
专业 Discipline	建筑	阶段 Stage	施工图
日期 Date	2024.07	阶码 Stage No.	S01
比例 proportion	见图	版次 Rev.	A
图号 Sheet No.	1A-T		
执业签章 Registration Stamp			
出图签章 Release Stamp			
本图须加盖出图签章，否则一律无效 Invalid Unless Stamped			

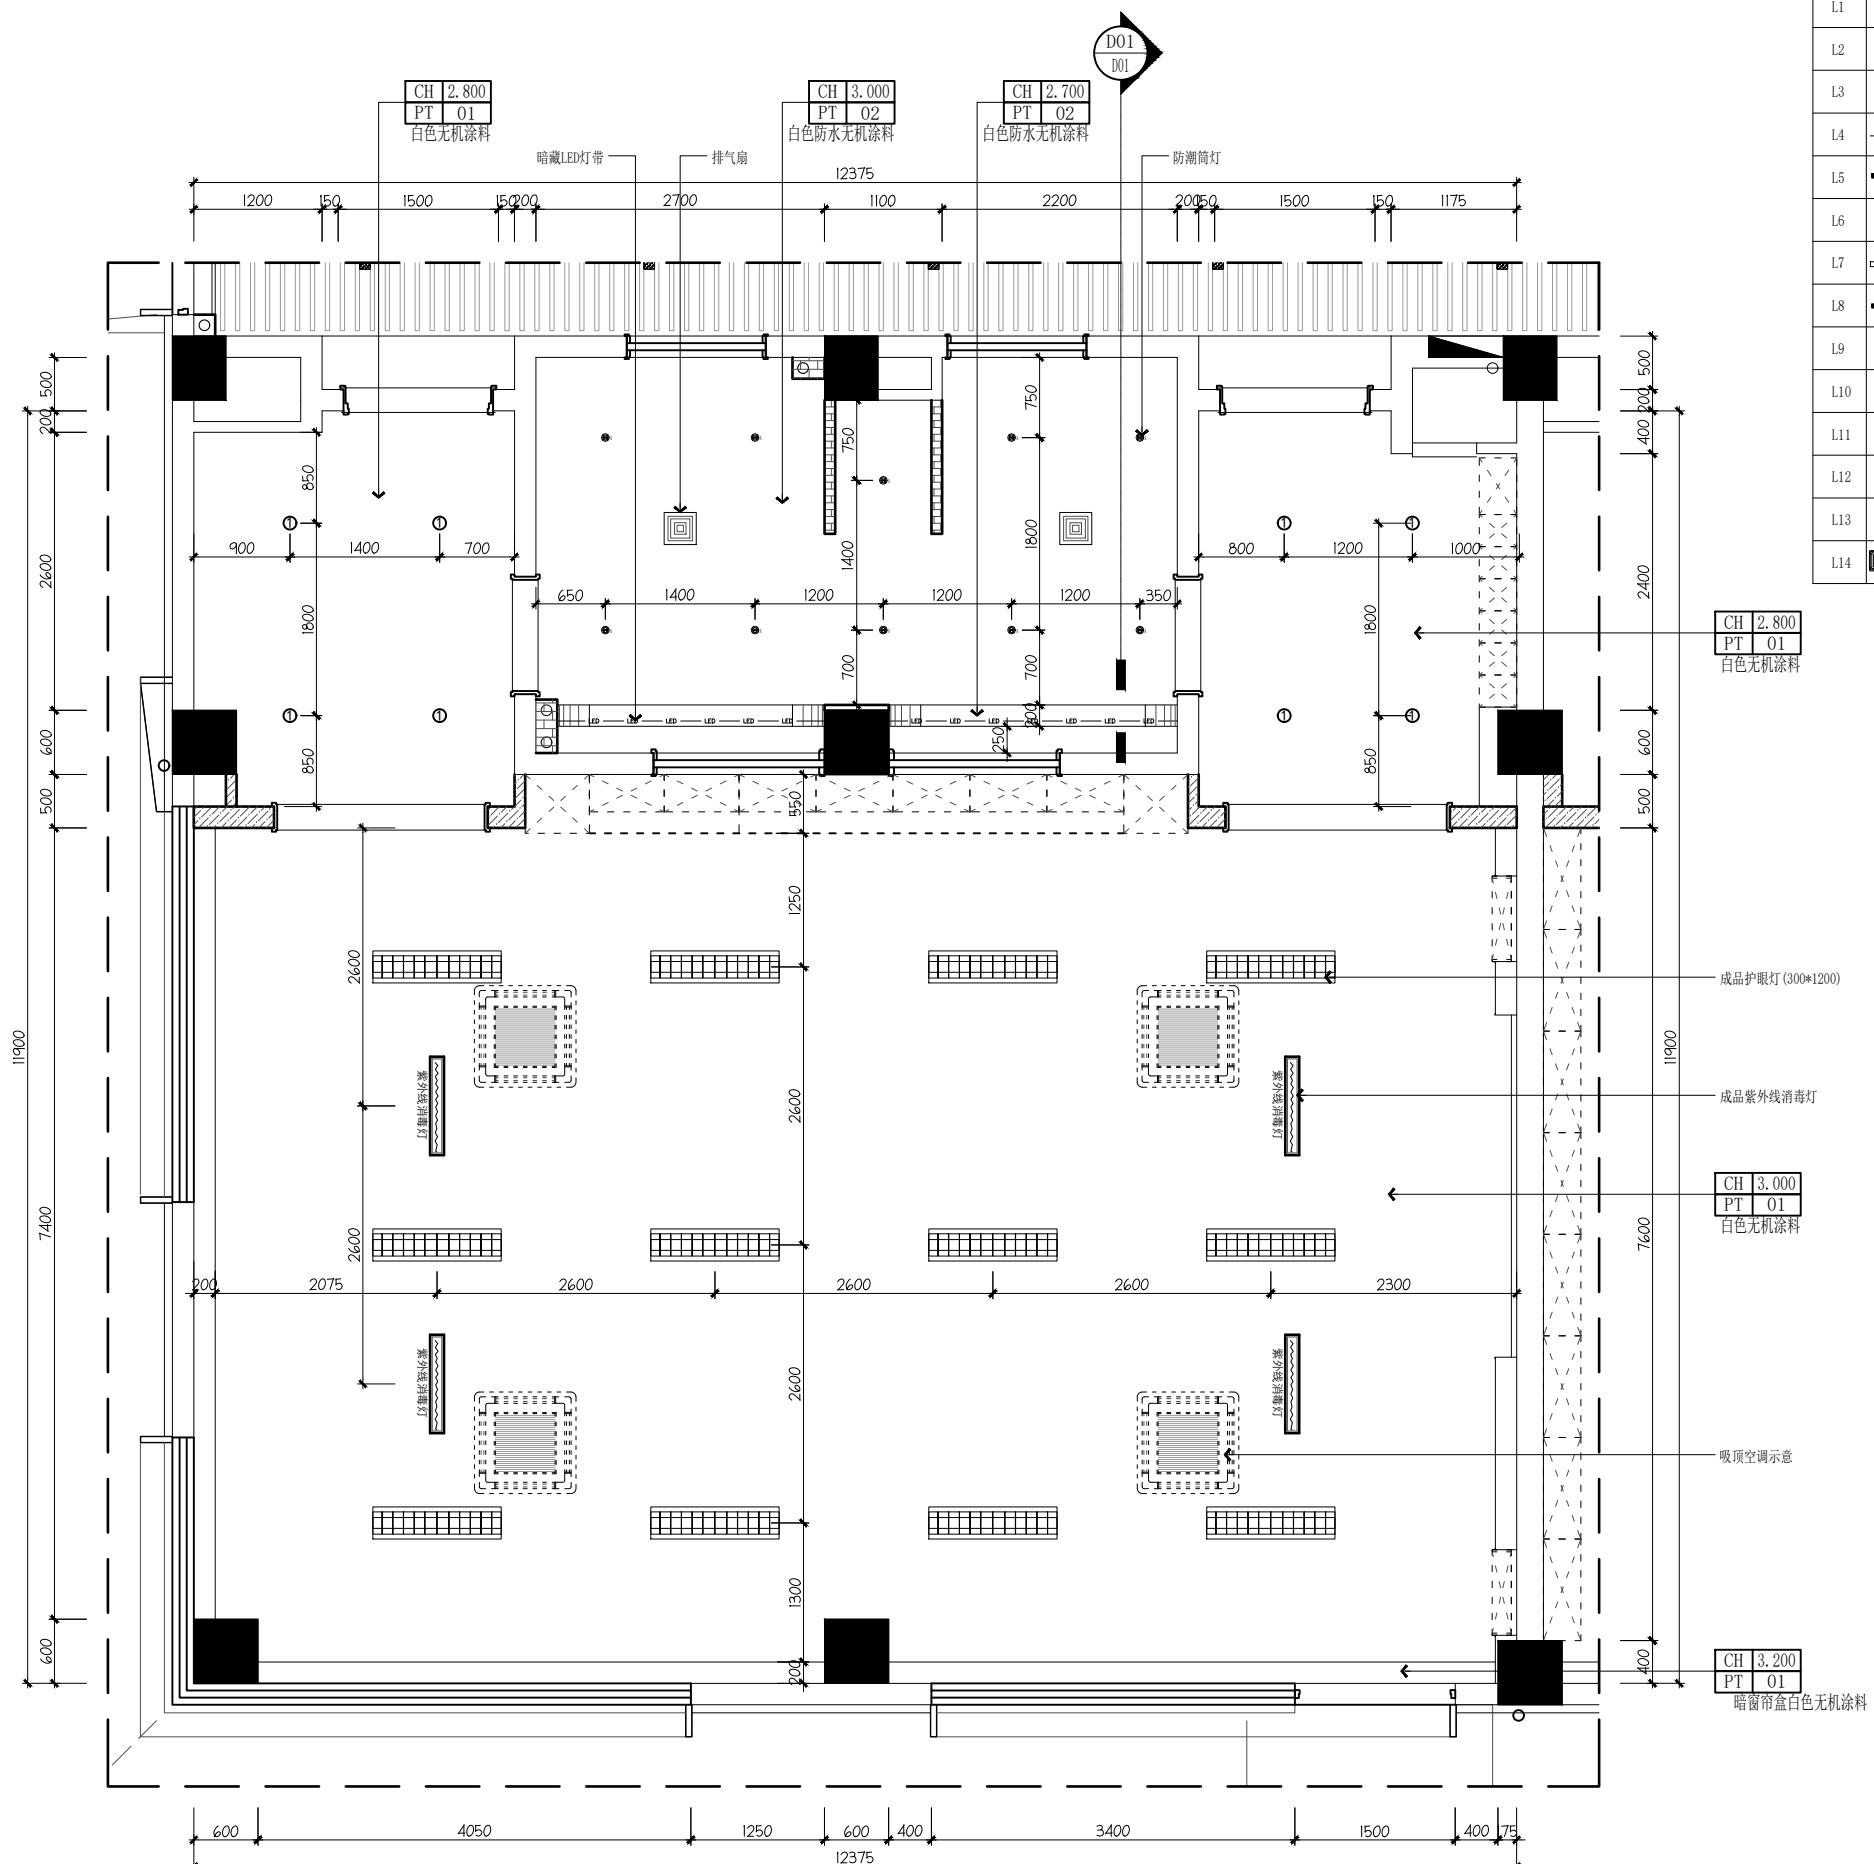


注:其它活动/寝室均参考此A活动/寝室1做法.


**REFLAECTED CEILING PLAN**  
1A-T 一层A活动/寝室1顶面图 SCALE 1:50@A2

本图须加盖出图签章,否则一律无效  
Invalid Unless Stamped

工艺		结构	朱伟	宋华	动力	李晓芳
总图		给排水	张井	王春		
建筑	朱晓新	暖通	王新华	王春		

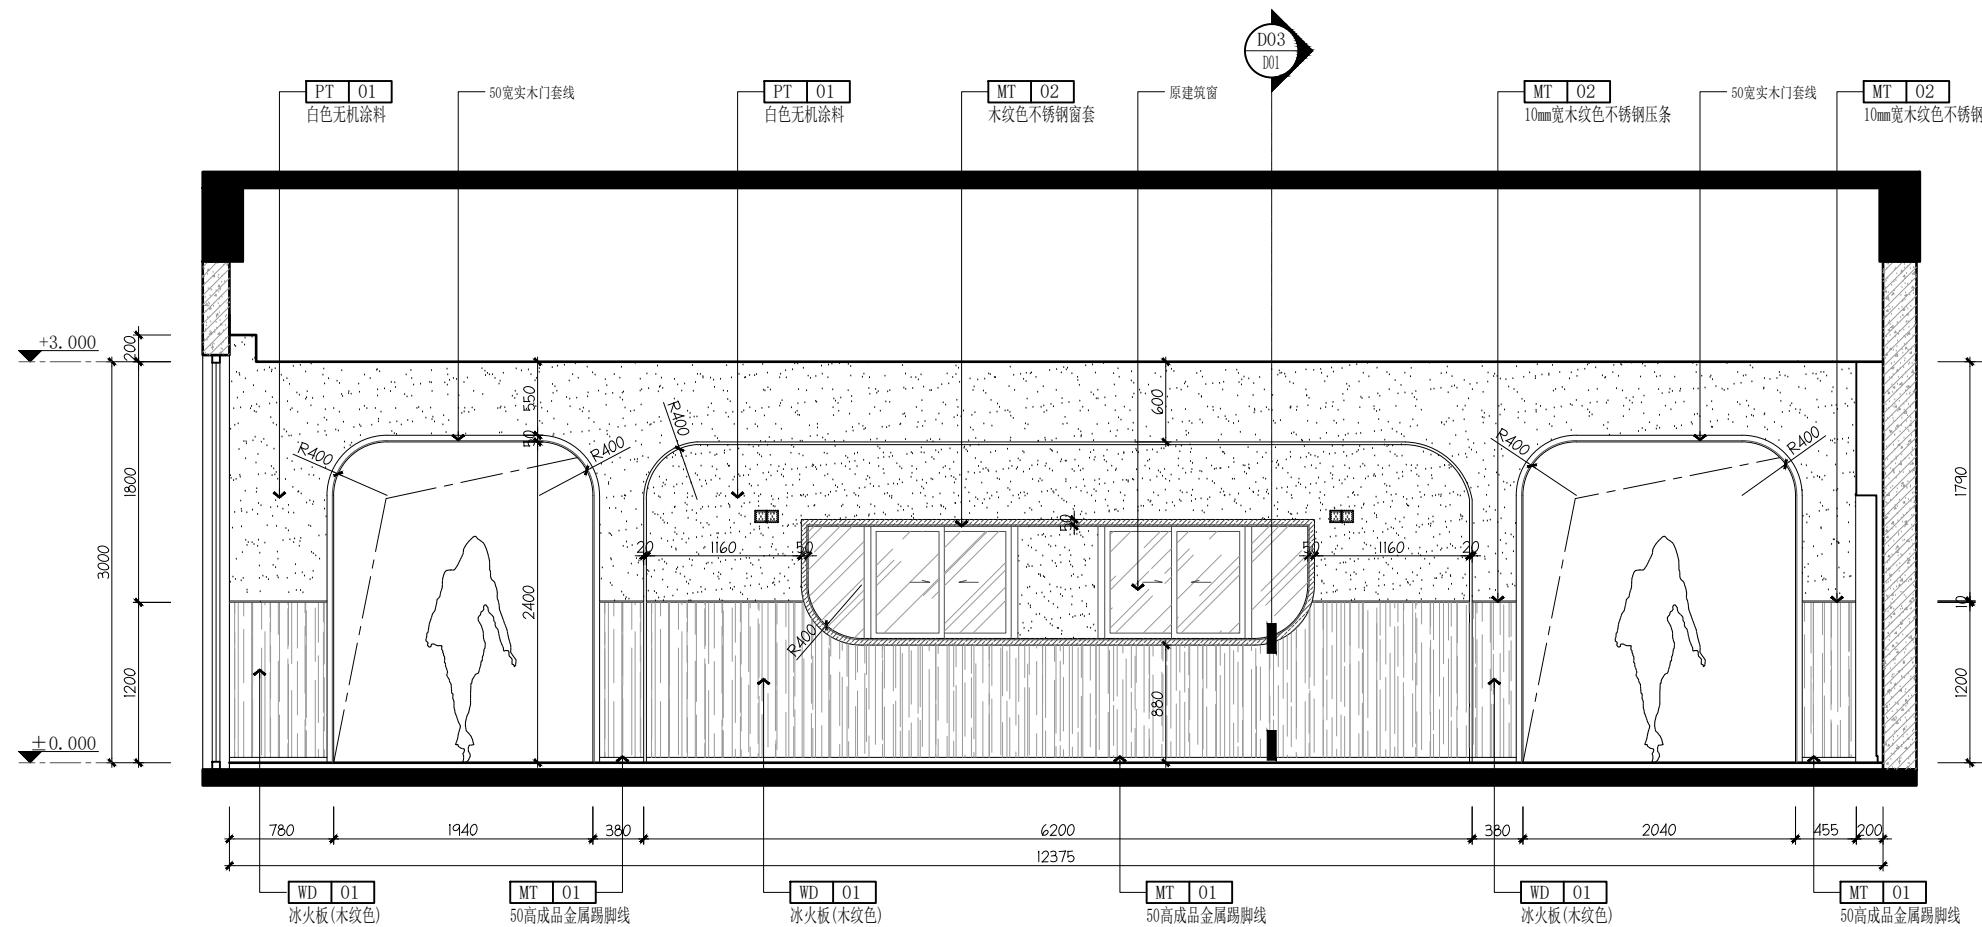

ELEVATION

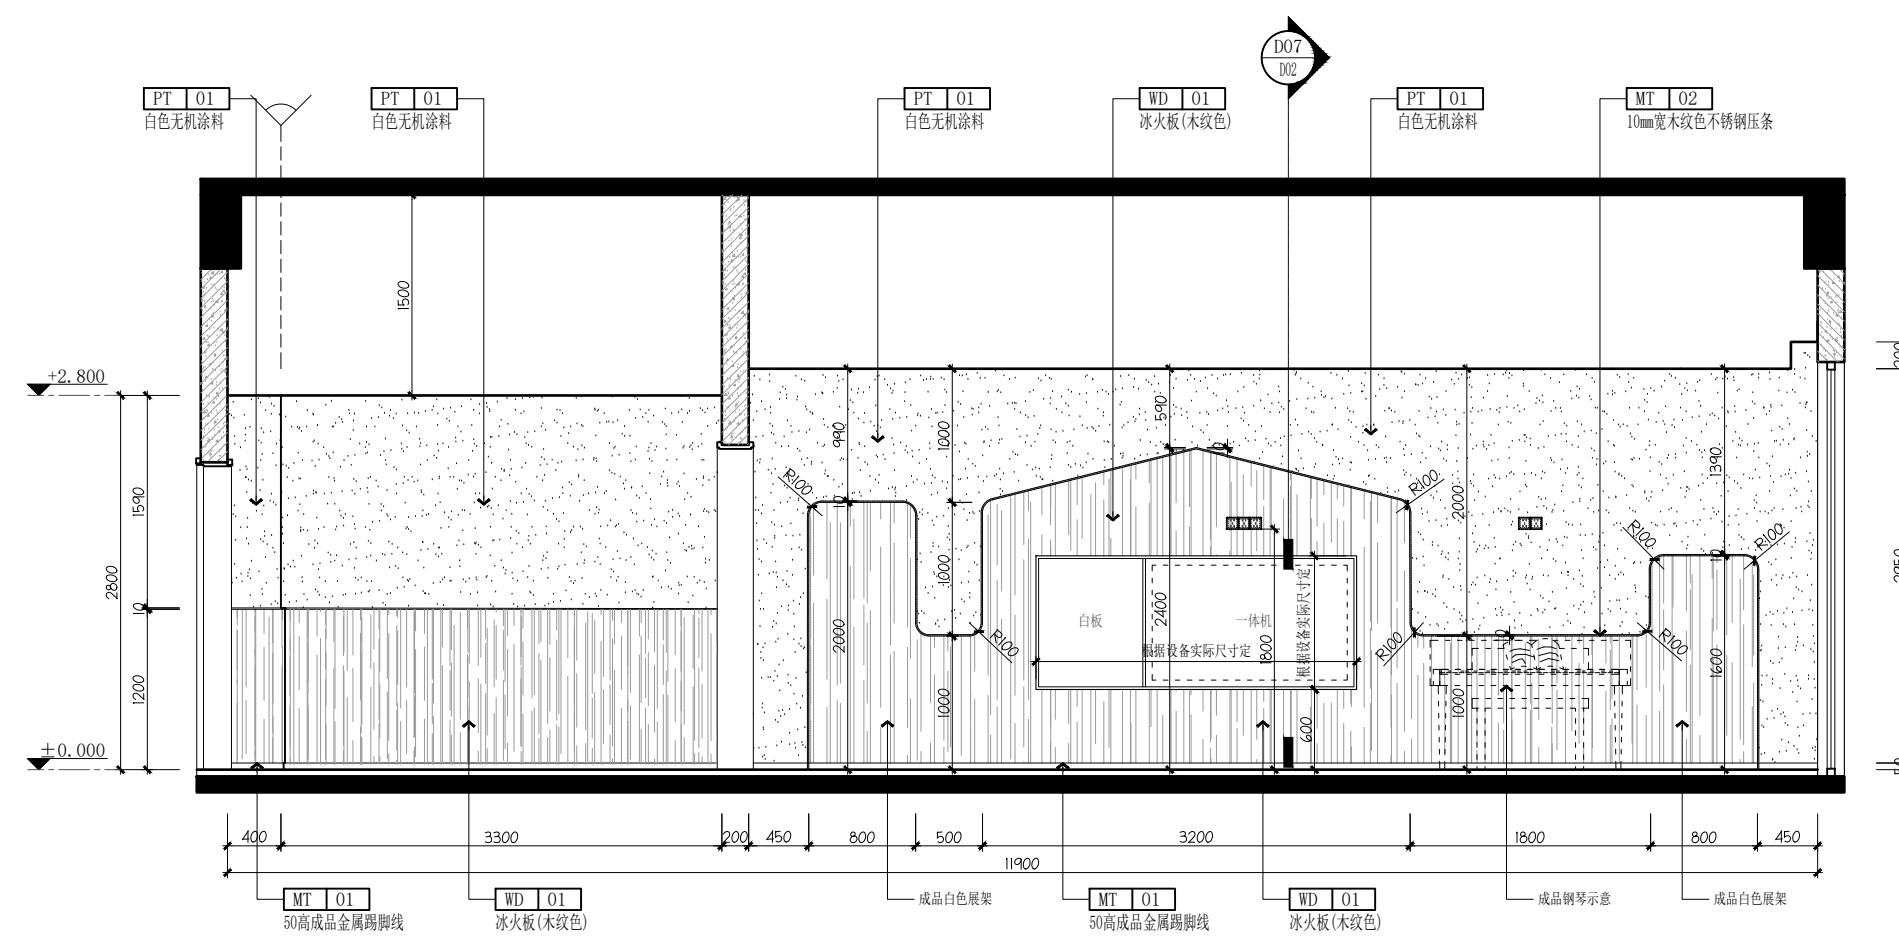

ELEVATION  
A活动/寝室1立面图 SCALE:1/4

设计单位  
Design Institute



江苏省科佳工程设计有限公司

JIANGSU KEJIA ENGINEERING DESIGN CO., LTD.

设计证书号： A232000497

注释  
NOTES

建设单

无锡市梁溪区教育局

项目名称 Project Name	无锡市梁溪区威孚地块规划幼儿园新建工程项目	
子项名称 Sub-Project	幼儿园教学楼装饰	
项目负责人 Principal in charge	朱晓娇	
专业负责人 Discipline Responsible	朱晓娇	
工程编号 Project No.	23-2368	
职责 Responsibility	姓名 Name	签字 Signature
审定 Approved by	白杨	
审核 Reviewed by	姚杰斌	
复核 Checked by	华国洪	
设计 Designed by	朱晓娇	
绘图 Drawn by	朱晓娇	

图纸名  
Sheet Tit

一层A活动/寝室1立面图


专业 Discipline	建筑	阶段 Stage	施工图
日期 Date	2024.07	阶 码 Stage No.	S01
比例 proportion	见图	版 次 Rev.	A
图 号	1A-F1-01		

执业签  
Registration

出图签  
Release S

本图须加盖出图签章,否则一律无效  
Invalid Unless Stamped

设计单位 Design Institute			
江苏省科佳工程设计有限公司 JIANGSU KEJIA ENGINEERING DESIGN CO., LTD.			
设计证书号：A232000497			
注释 NOTES			
建设单位 Client	无锡市梁溪区教育局		
项目名称 Project Name	无锡市梁溪区咸孚地块规划幼儿园新建工程项目		
子项名称 Sub-Project	幼儿园教学楼装饰		
项目负责人 Principal in charge	朱晓娇		
专业负责人 Discipline Responsible	朱晓娇		
工程编号 Project No.	23-2368		
职责 Responsibility	姓名 Name	签字 Signature	
审定 Approved by	白杨		
审核 Reviewed by	姚杰斌		
复核 Checked by	华国洪		
设计 Designed by	朱晓娇		
绘图 Drawn by	朱晓娇		
图纸名称 Sheet Title	一层A活动/寝室1立面图		
专业 Discipline	建筑	阶段 Stage	施工图
日期 Date	2024.07	阶 码 Stage No.	S01
比例 proportion	见图	版 次 Rev.	A
图 号 Sheet No.	1A-EL-02		
执业签章 Registration Stamp			
出图签章 Release Stamp			
本图须加盖出图签章，否则一律无效 Invalid Unless Stamped			

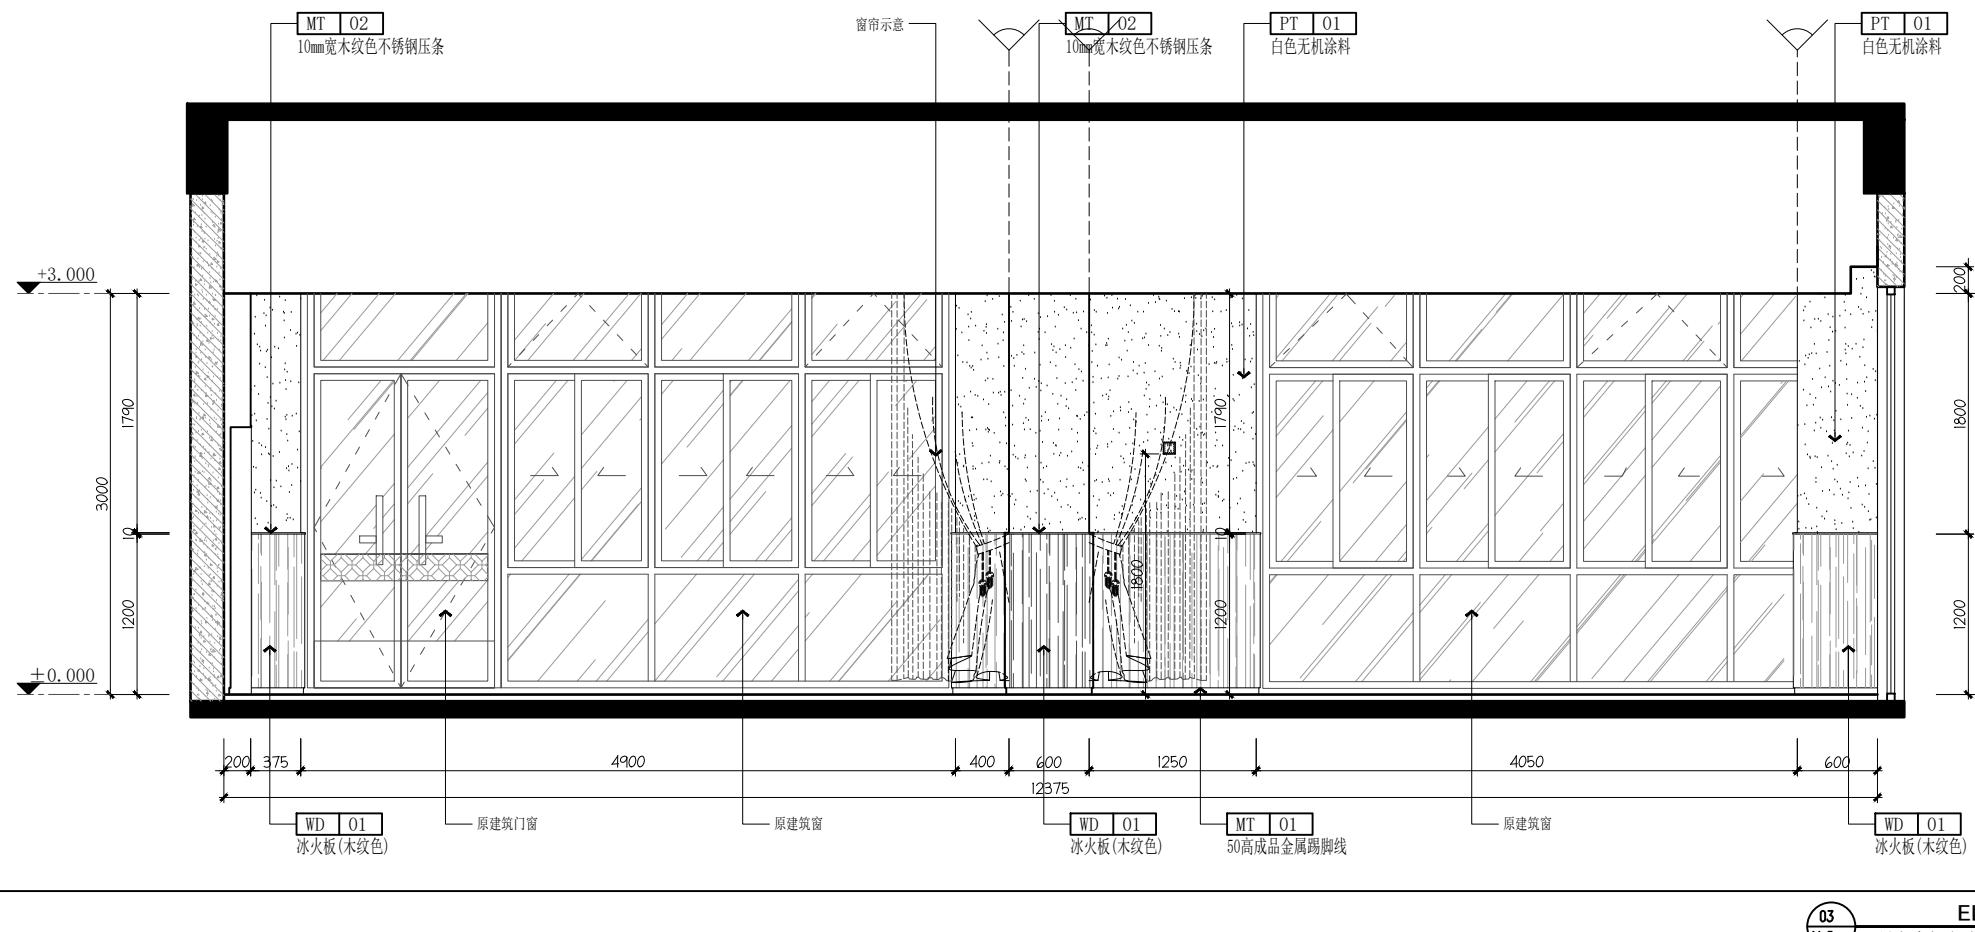

本图须加盖出图签章,否则一律无效  
Invalid Unless Stamped

设计单位  
Design Institute



江苏省科佳工程设计有限公司

JIANGSU KEJIA ENGINEERING DESIGN CO., LTD.

设计证书号: A232000497

注释  
NOTES

建设单位  
Client

无锡市梁溪区教育局

项目名称  
Project Name 无锡市梁溪区威孚地块规划幼儿园新建工程项目

子项名称  
Sub-Project 幼儿园教学楼装饰

项目负责人  
Principal in charge 朱晓娇

专业负责人  
Discipline Responsible 朱晓娇

工程编号  
Project No. 23-2368

职责  
Responsibility 姓名  
Name 签字  
Signature

审定  
Approved by 白杨

审核  
Reviewed by 姚杰斌

复核  
Checked by 华国洪

设计  
Designed by 朱晓娇

绘图  
Drawn by 朱晓娇

图纸名称  
Sheet Title 一层A寝室卫生间立面图

专业  
Discipline 建筑 Stage 施工图

日期 Date 2024.07 阶码 Stage No. S01



比例 proportion 见图 版次 Rev. A

图号 Sheet No. 1A-EL-03

执业签章 Registration Stamp

出图签章 Release Stamp

本图须加盖出图签章, 否则一律无效  
Invalid Unless Stamped

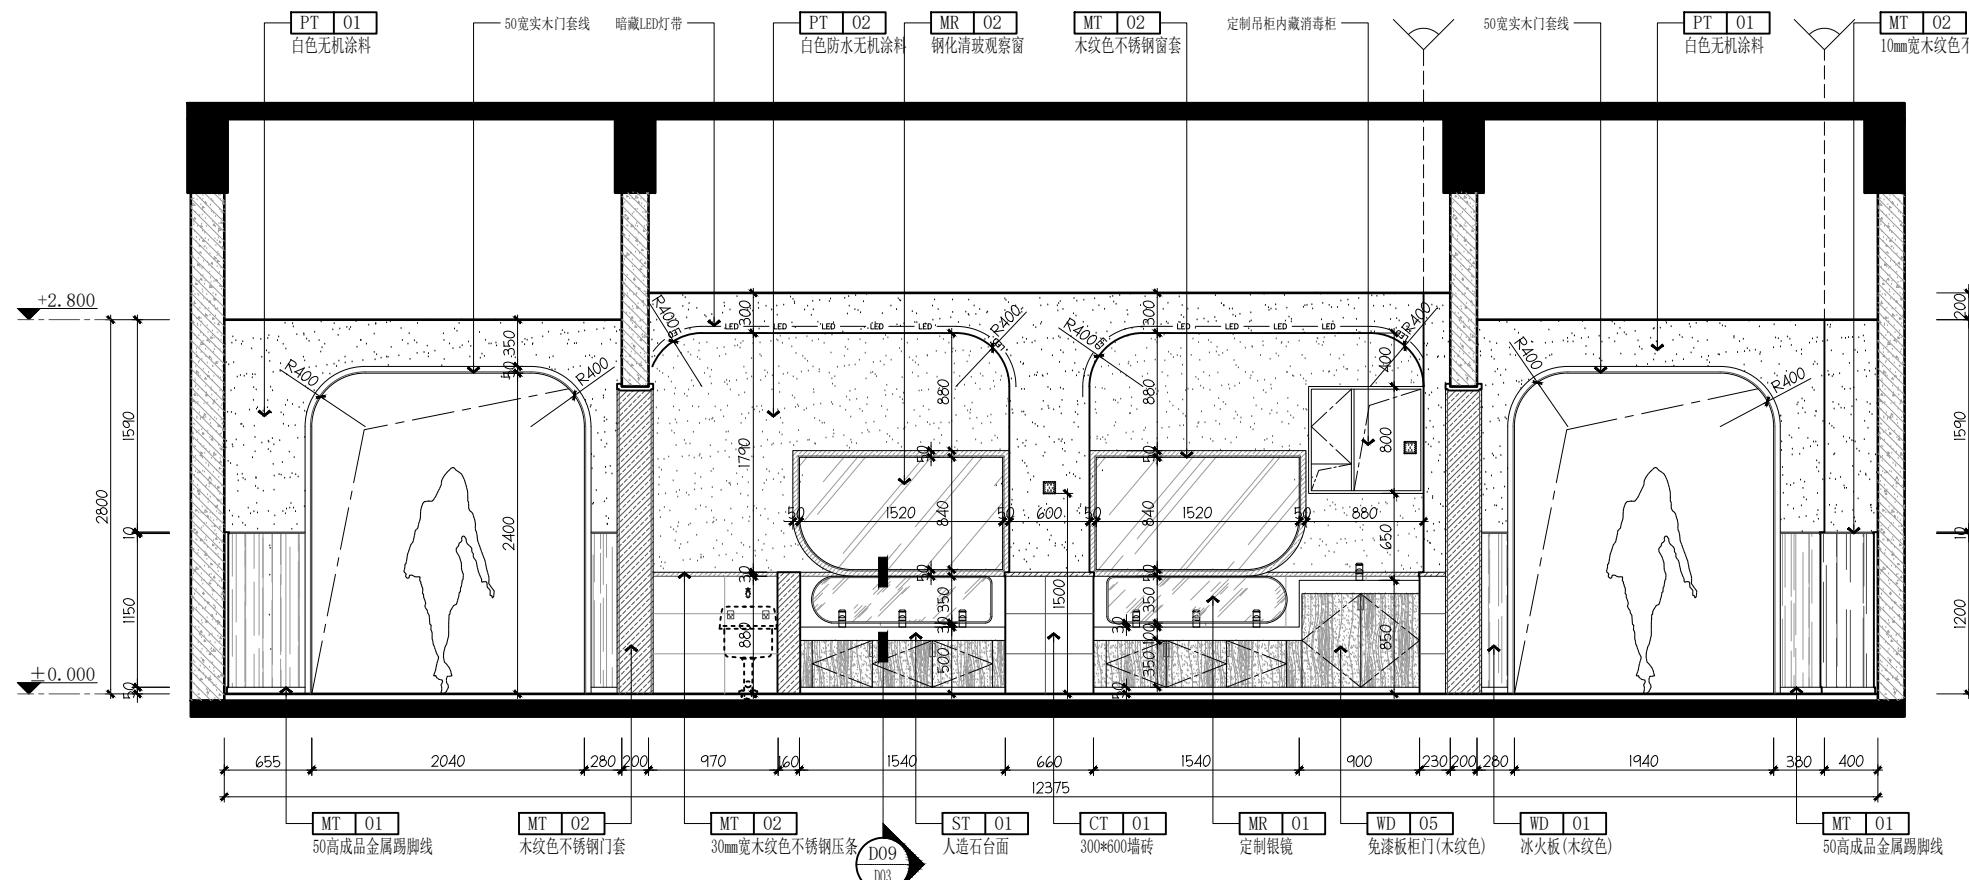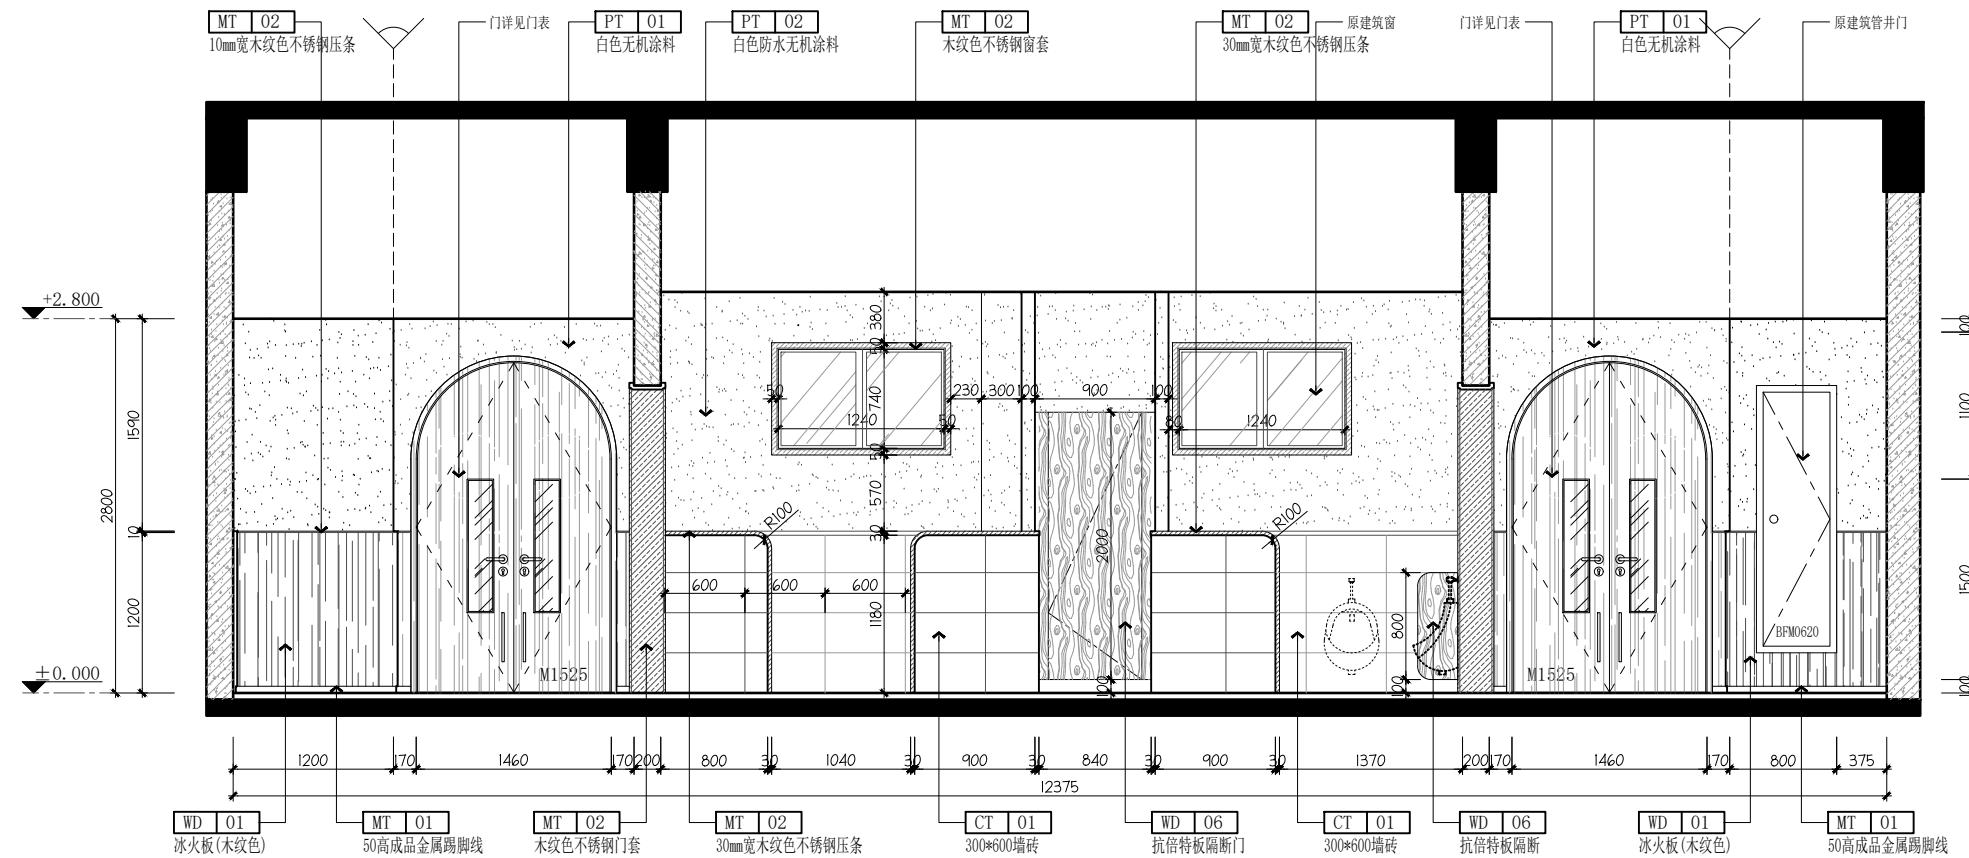

设计单位  
Design Institute



江苏省科佳工程设计有限公司  
JIANGSU KEJIA ENGINEERING DESIGN CO., LTD.

设计证书号: A232000497

注释  
NOTES

建设单位  
Client

无锡市梁溪区教育局

项目名称  
Project Name 无锡市梁溪区戚墅地块规划幼儿园新建工程项目

子项名称  
Sub-Project 幼儿园教学楼装饰

项目负责人  
Principal in charge 朱晓娇

专业负责人  
Discipline Responsible 朱晓娇

工程编号  
Project No. 23-2368

职责  
Responsibility 姓名  
Name 签字  
Signature

审定  
Approved by 白杨

审核  
Reviewed by 姚杰斌

复核  
Checked by 华国洪

设计  
Desinged by 朱晓娇

绘图  
Drawn by 朱晓娇

图纸名称  
Sheet Title

一层A寝室卫生间立面图

专业  
Discipline 建筑 Stage 施工图

日期  
Date 2024.07 阶码  
Stage No. S01





比例  
proportion 见图 版次  
Rev. A

图号  
Sheet No. 1A-EL-04

执业签章  
Registration Stamp

出图签章  
Release Stamp

本图须加盖出图签章,否则一律无效  
Invalid Unless Stamped

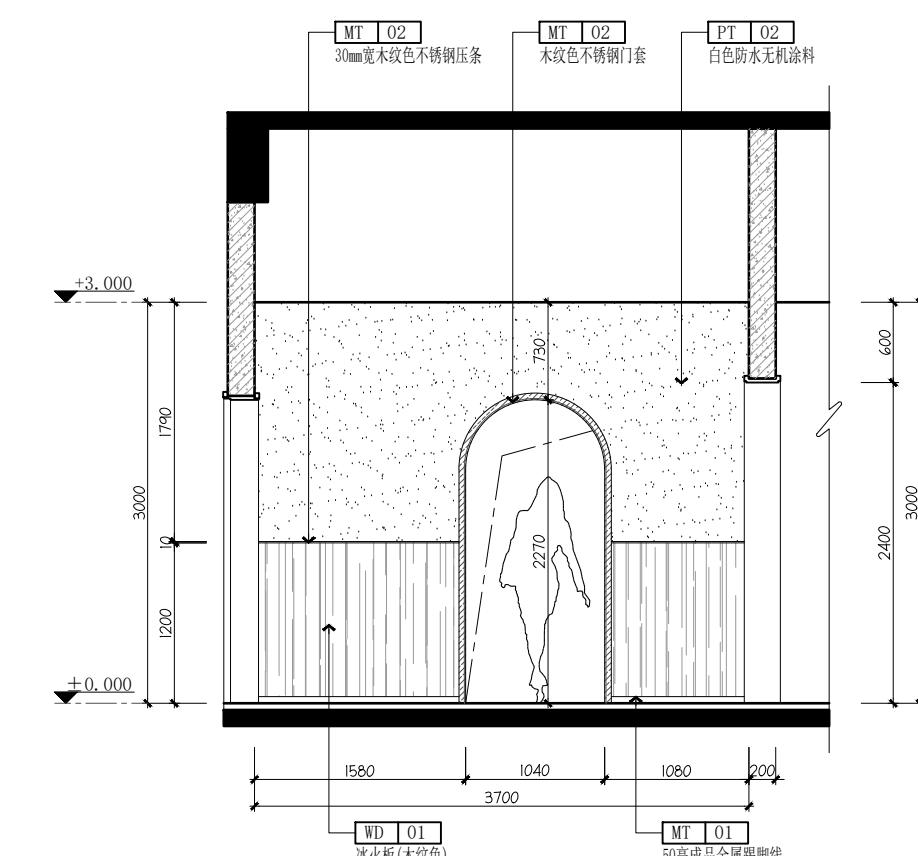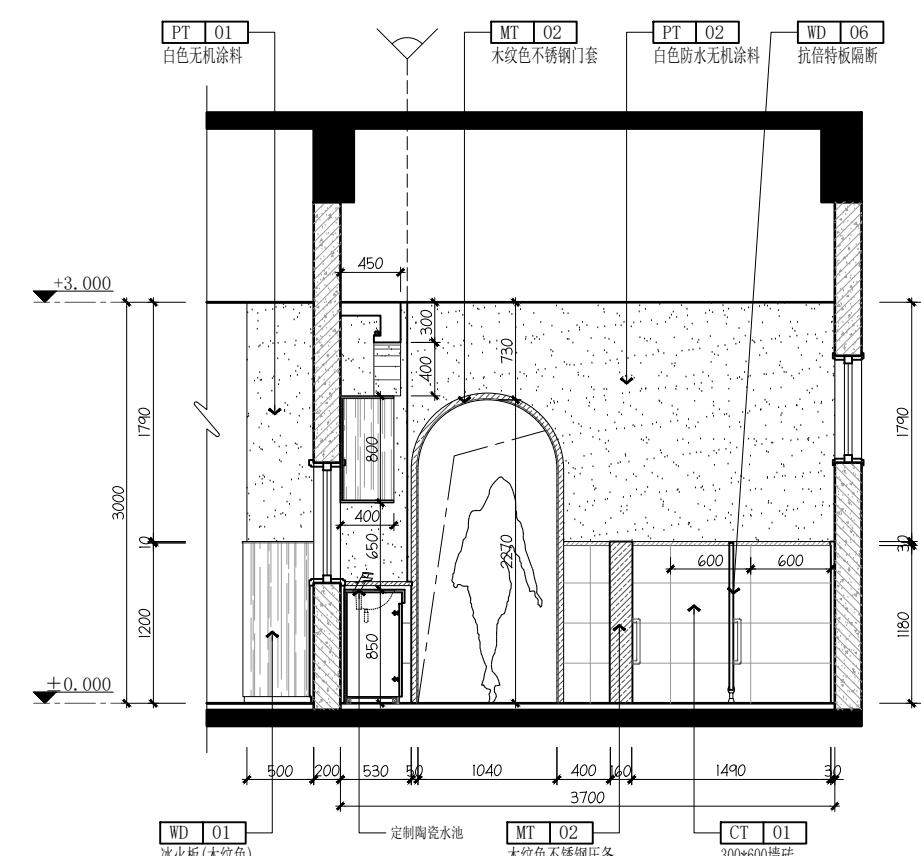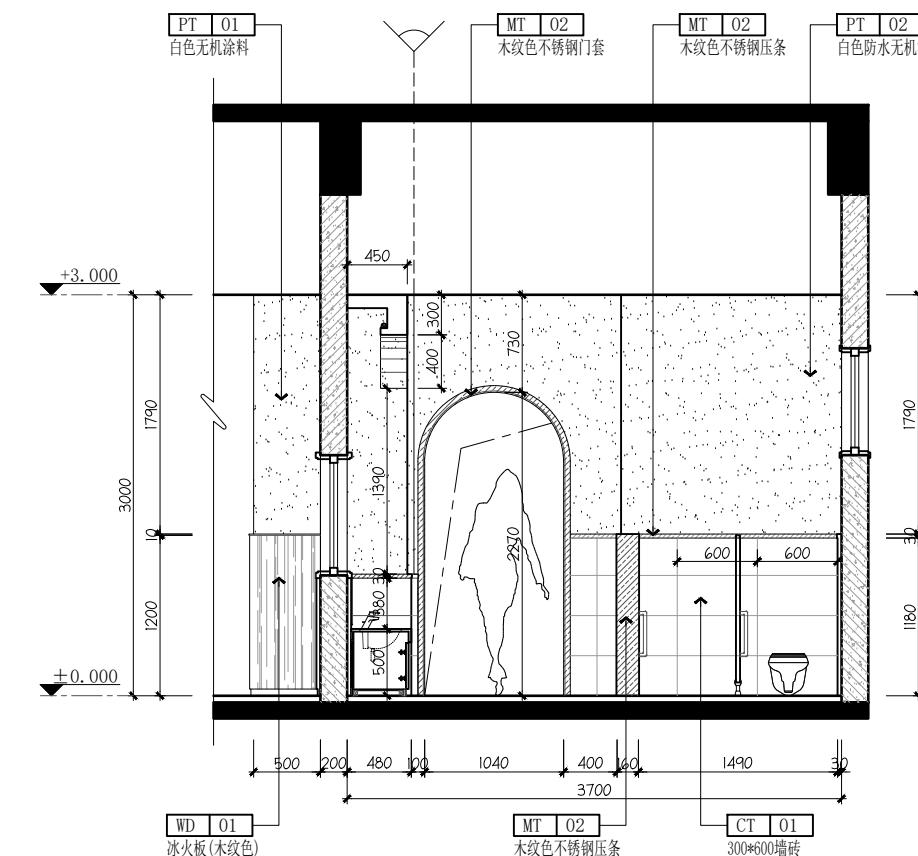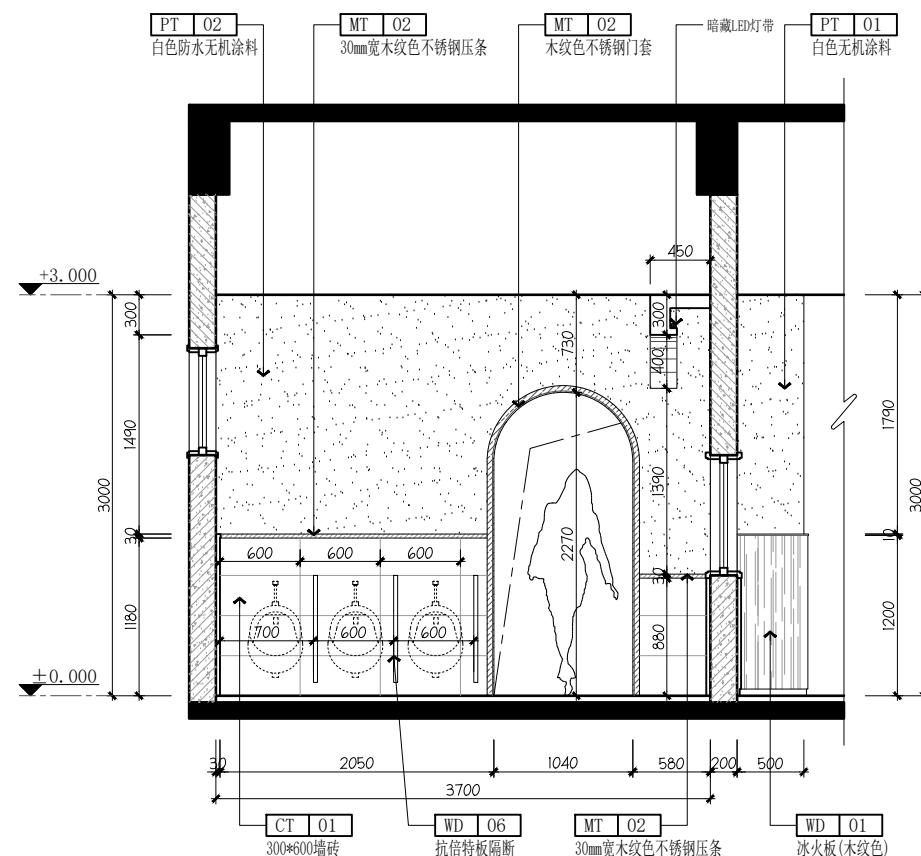

ELEVATION  
09  
A寝室卫生间立面图 SCALE:1/40

ELEVATION  
10  
A寝室卫生间立面图 SCALE:1/40

设计单位  
Design Institute

Jiangsu Kejia Engineering Design Co., Ltd.

江苏省科佳工程设计有限公司

设计证书号：A232000497

注释  
NOTES

建设单位  
Client

无锡市梁溪区教育局

项目名称 Project Name	无锡市梁溪区威孚地块规划幼儿园新建工程项目		
子项名称 Sub-Project	幼儿园教学楼装饰		
项目负责人 Principal in charge	朱晓娇		
专业负责人 Discipline Responsible	朱晓娇		
工程编号 Project No.	23-2368		
职责 Responsibility	姓名 Name	签字 Signature	
审定 Approved by	白杨		
审核 Reviewed by	姚杰斌		
复核 Checked by	华国洪		
设计 Designed by	朱晓娇		
绘图 Drawn by	朱晓娇		

图纸名称  
Sheet Title



一层活动/寝室2/3柜体立面图

专业 Discipline	建筑	阶段 Stage	施工图
日期 Date	2024.07	阶码 Stage No.	S01
比例 proportion	见图	版次 Rev.	A
图号 Sheet No.	1-EL-05		

执业签章  
Registration Stamp


出图签章  
Release Stamp

本图须加盖出图签章，否则一律无效  
Invalid Unless Stamped

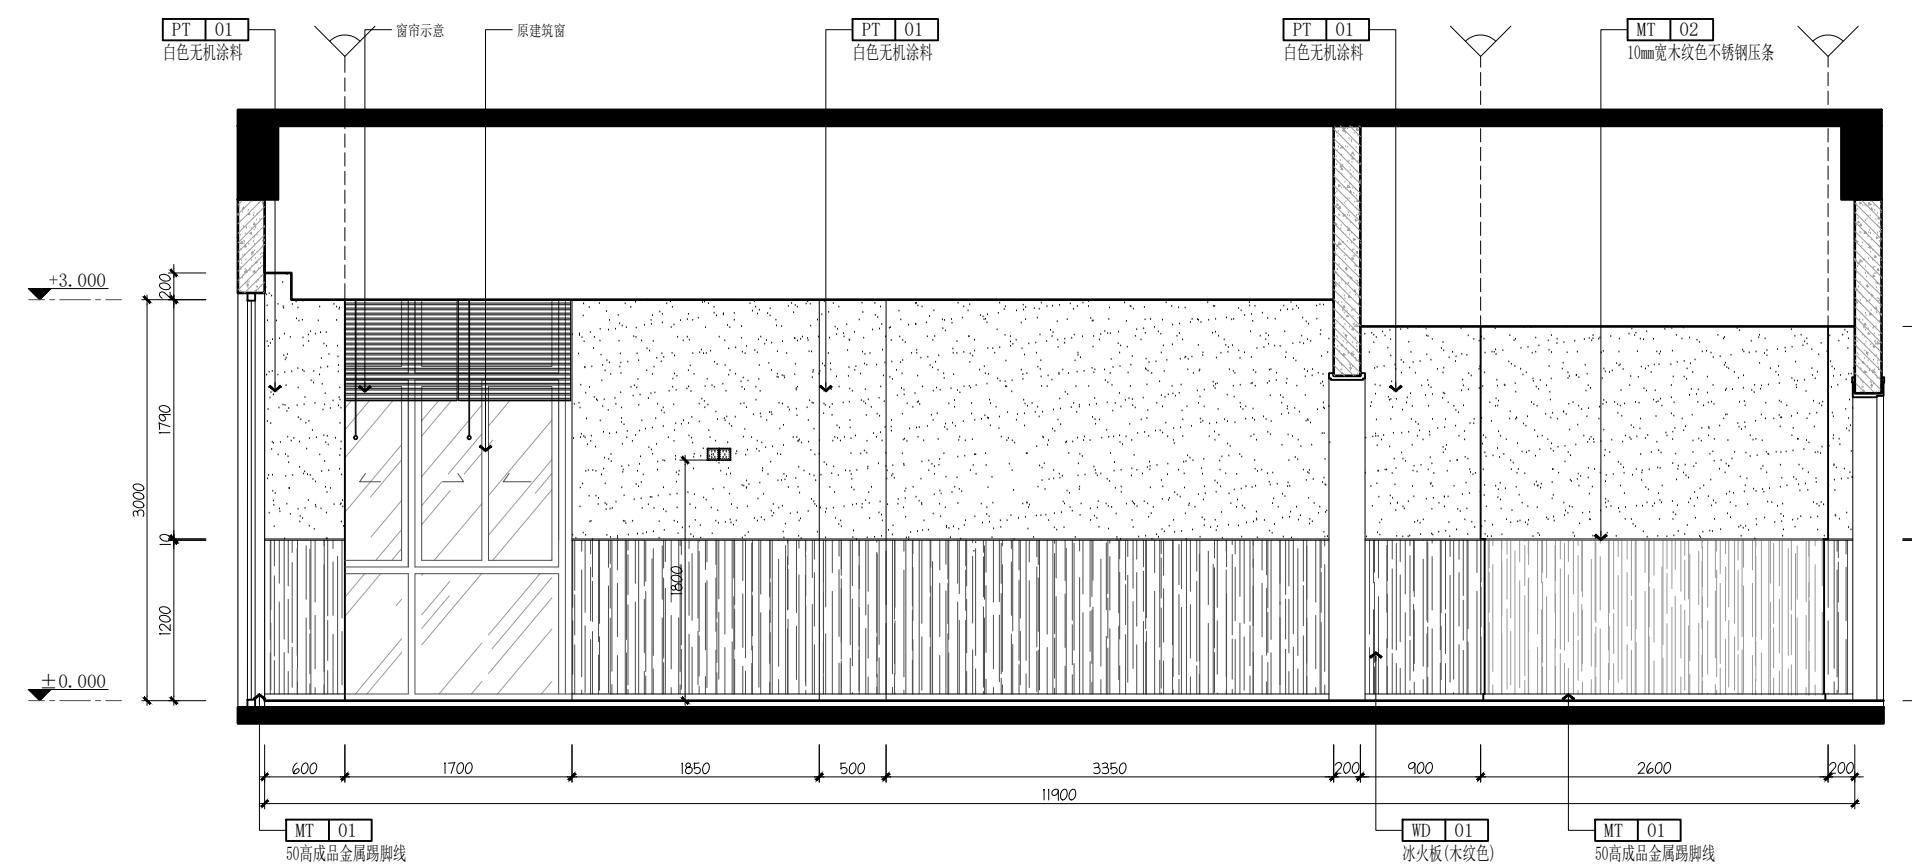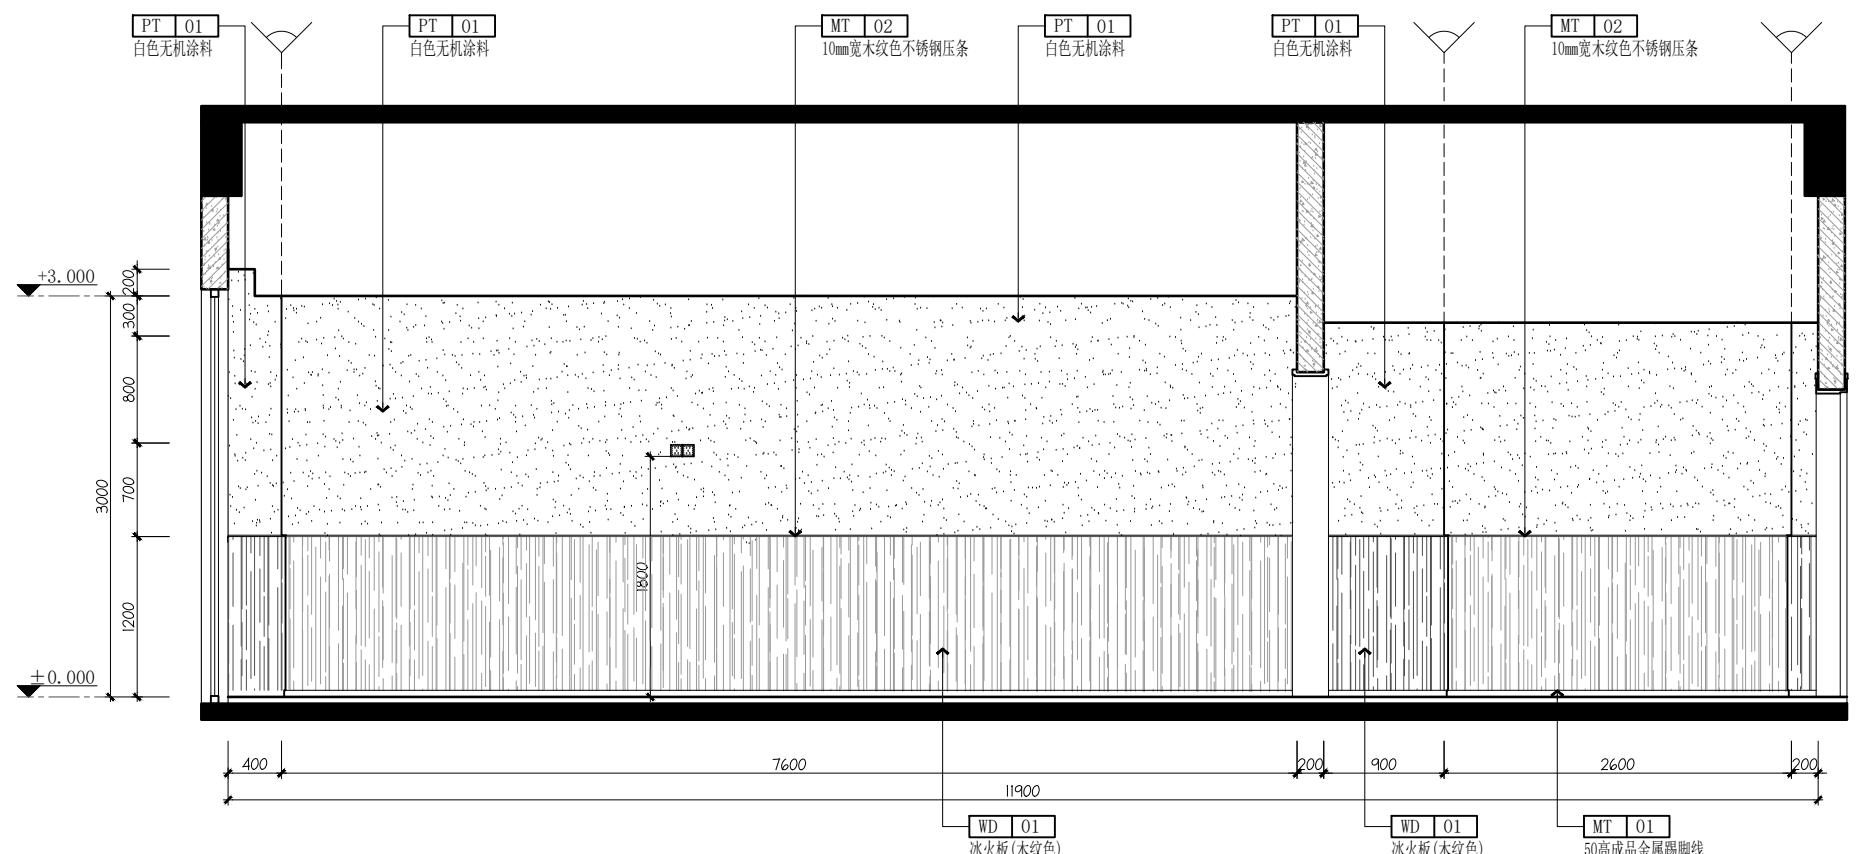

本图须加盖出图签章,否则一律无效  
Invalid Unless Stamped

工艺		结构	朱伟	宋伟	动力	
总图	朱晓东	给排水	张井	王毅华	电气	李晓芳
建筑	朱晓东	暖通	王毅华	王毅华	控制室	李晓芳

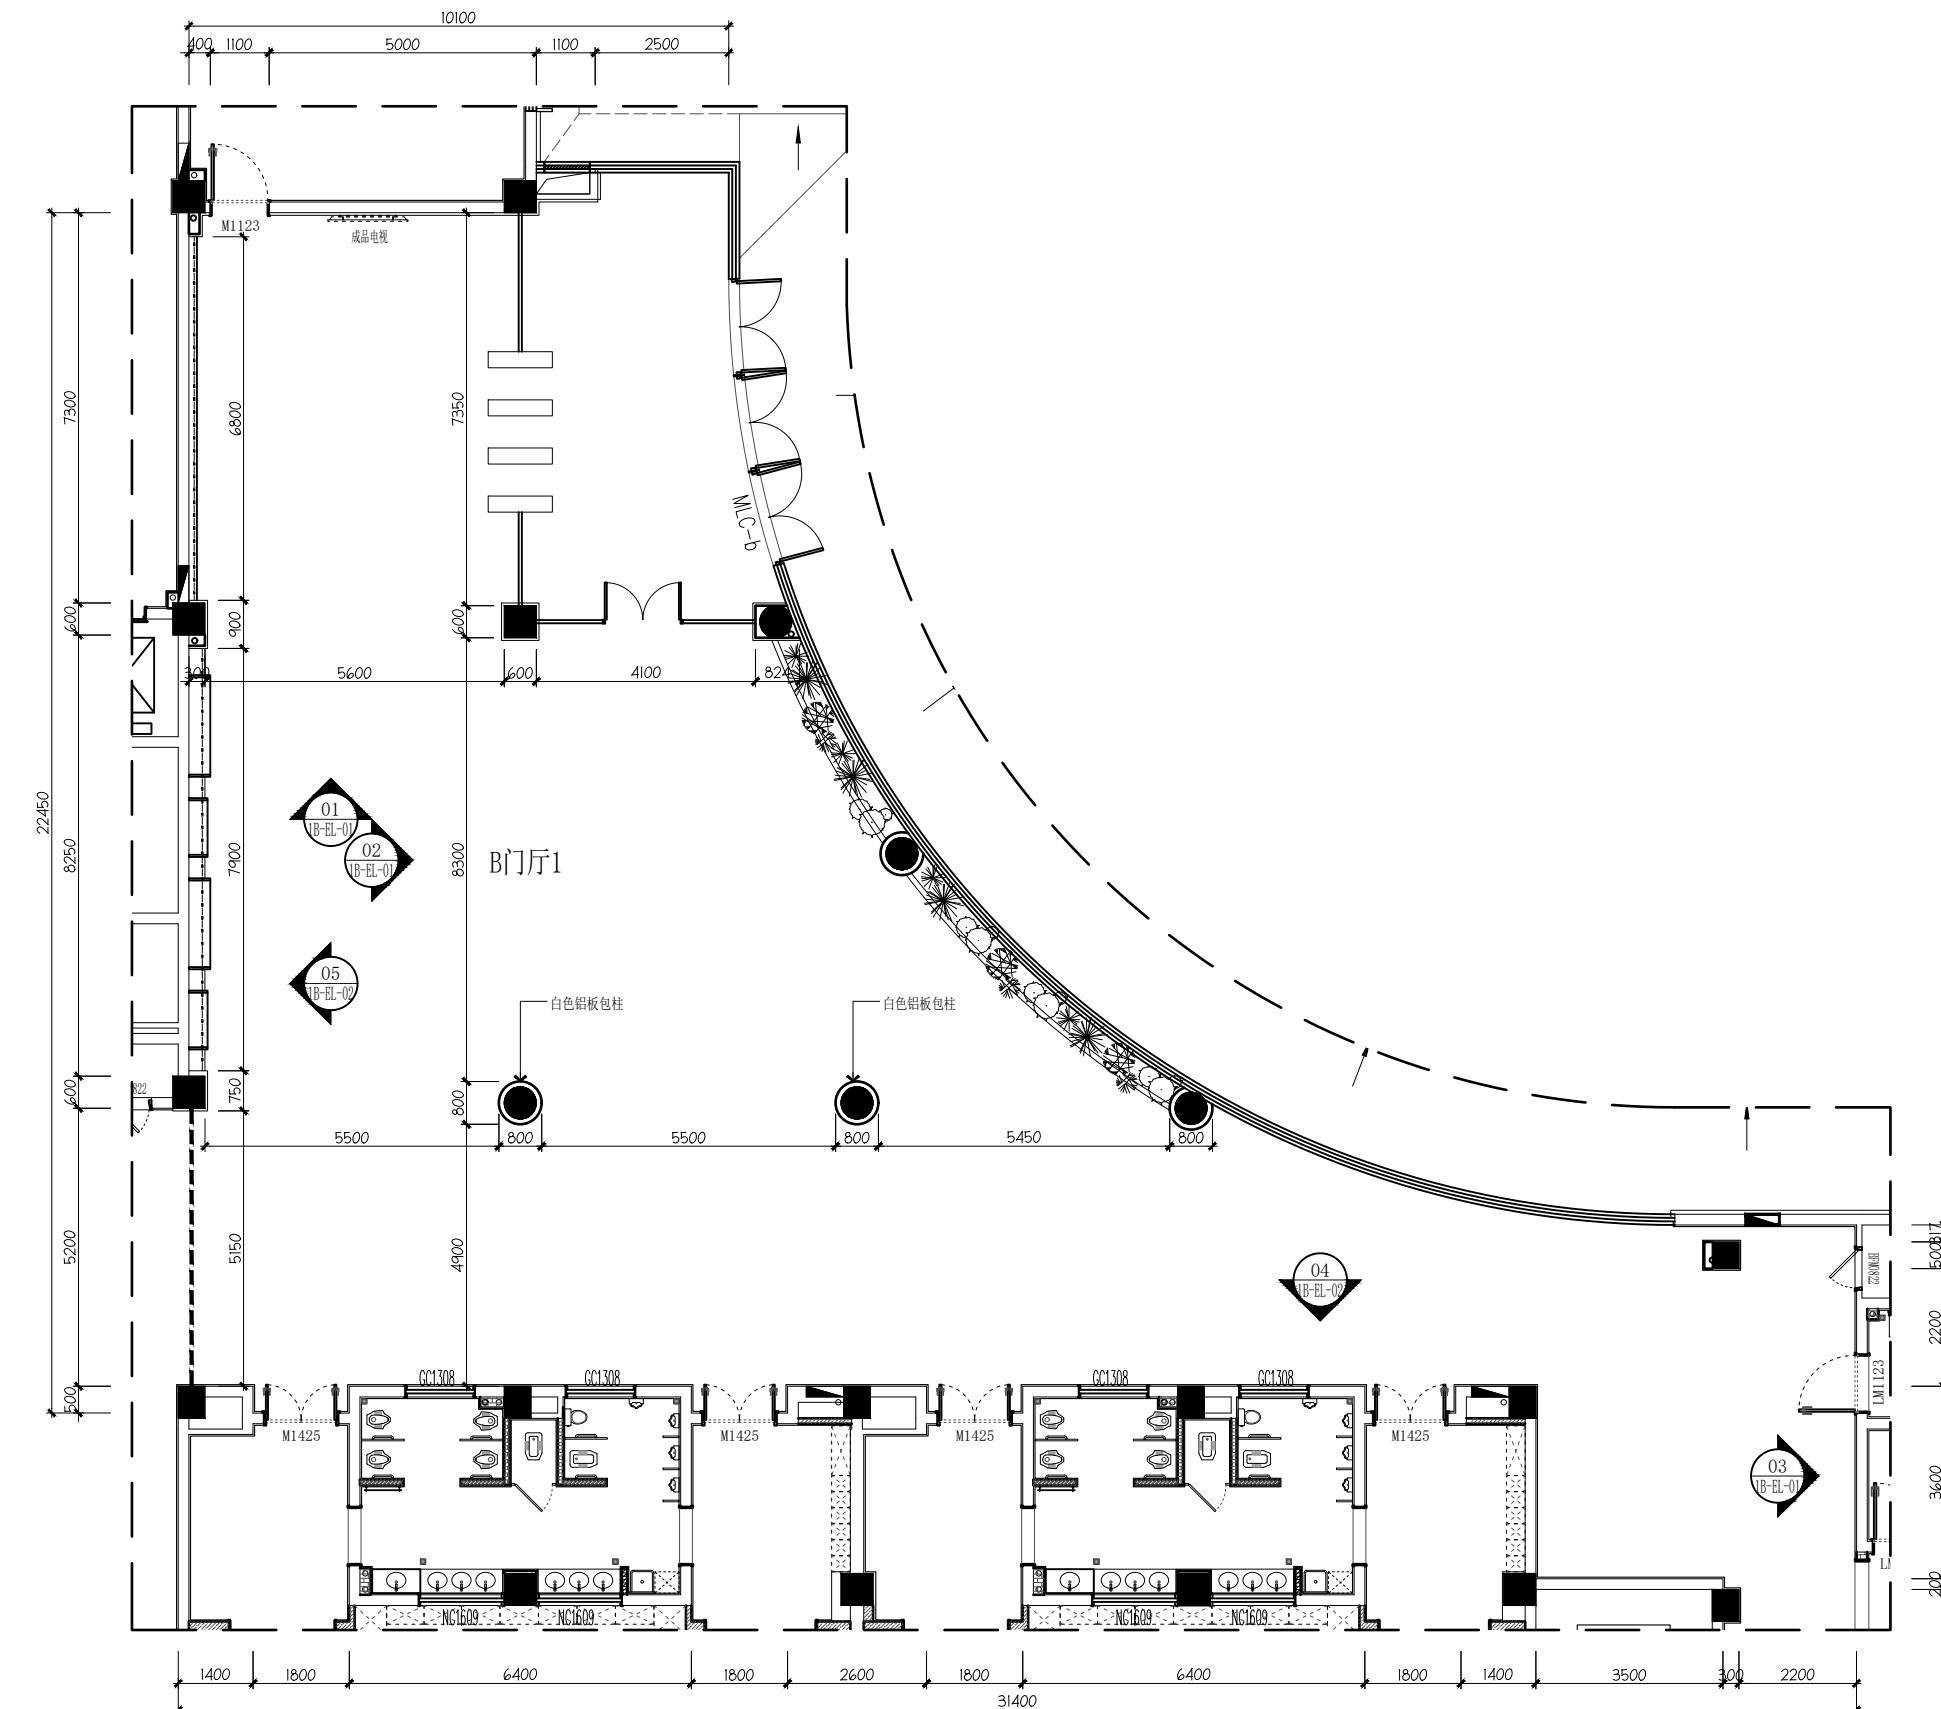

1B-P 一层B门厅1平面图

SCALE 1:1000

设计单位  
Design Institute



江苏省科佳工程设计有限公司  
JIANGSU KEJIA ENGINEERING DESIGN CO., LTD.

设计证书号： A232000497

注释  
NOTES

### 建设单位

无锡市梁溪区教育局

项目名称  
Project Name 无锡市梁溪区威孚地块规划幼儿园新建工程项目

子项名称  
Sub-Project Name

项目负责人  
Principal in charge 朱晓娇

专业负责人  
Discipline Responsible 朱晓娇

Project No.	23 2300	
职责	姓名	签字

审定 白杨

审核 姚杰斌  
Reviewed by

复核  
Checked by 华国洪

一层B门厅1平面图

专业 建筑 阶段 施工图

日期 2024.07 阶码 Stage No. S01  
Date

比例 proportion 见图 Rev. 版次 A


Sheet No.	1D 1
执业签章	

10. The following table summarizes the results of the study.

For more information about the study, please contact Dr. Michael J. Hwang at (310) 794-3000 or via email at [mhwang@ucla.edu](mailto:mhwang@ucla.edu).

本图须加盖出图签章,否则一律无效

工艺		结构	朱伟	宋伟	马力	
总图		给排水	张井	王振华	电气	李晓芳
建筑	朱晓东	暖通	王振华	王振华	程军	

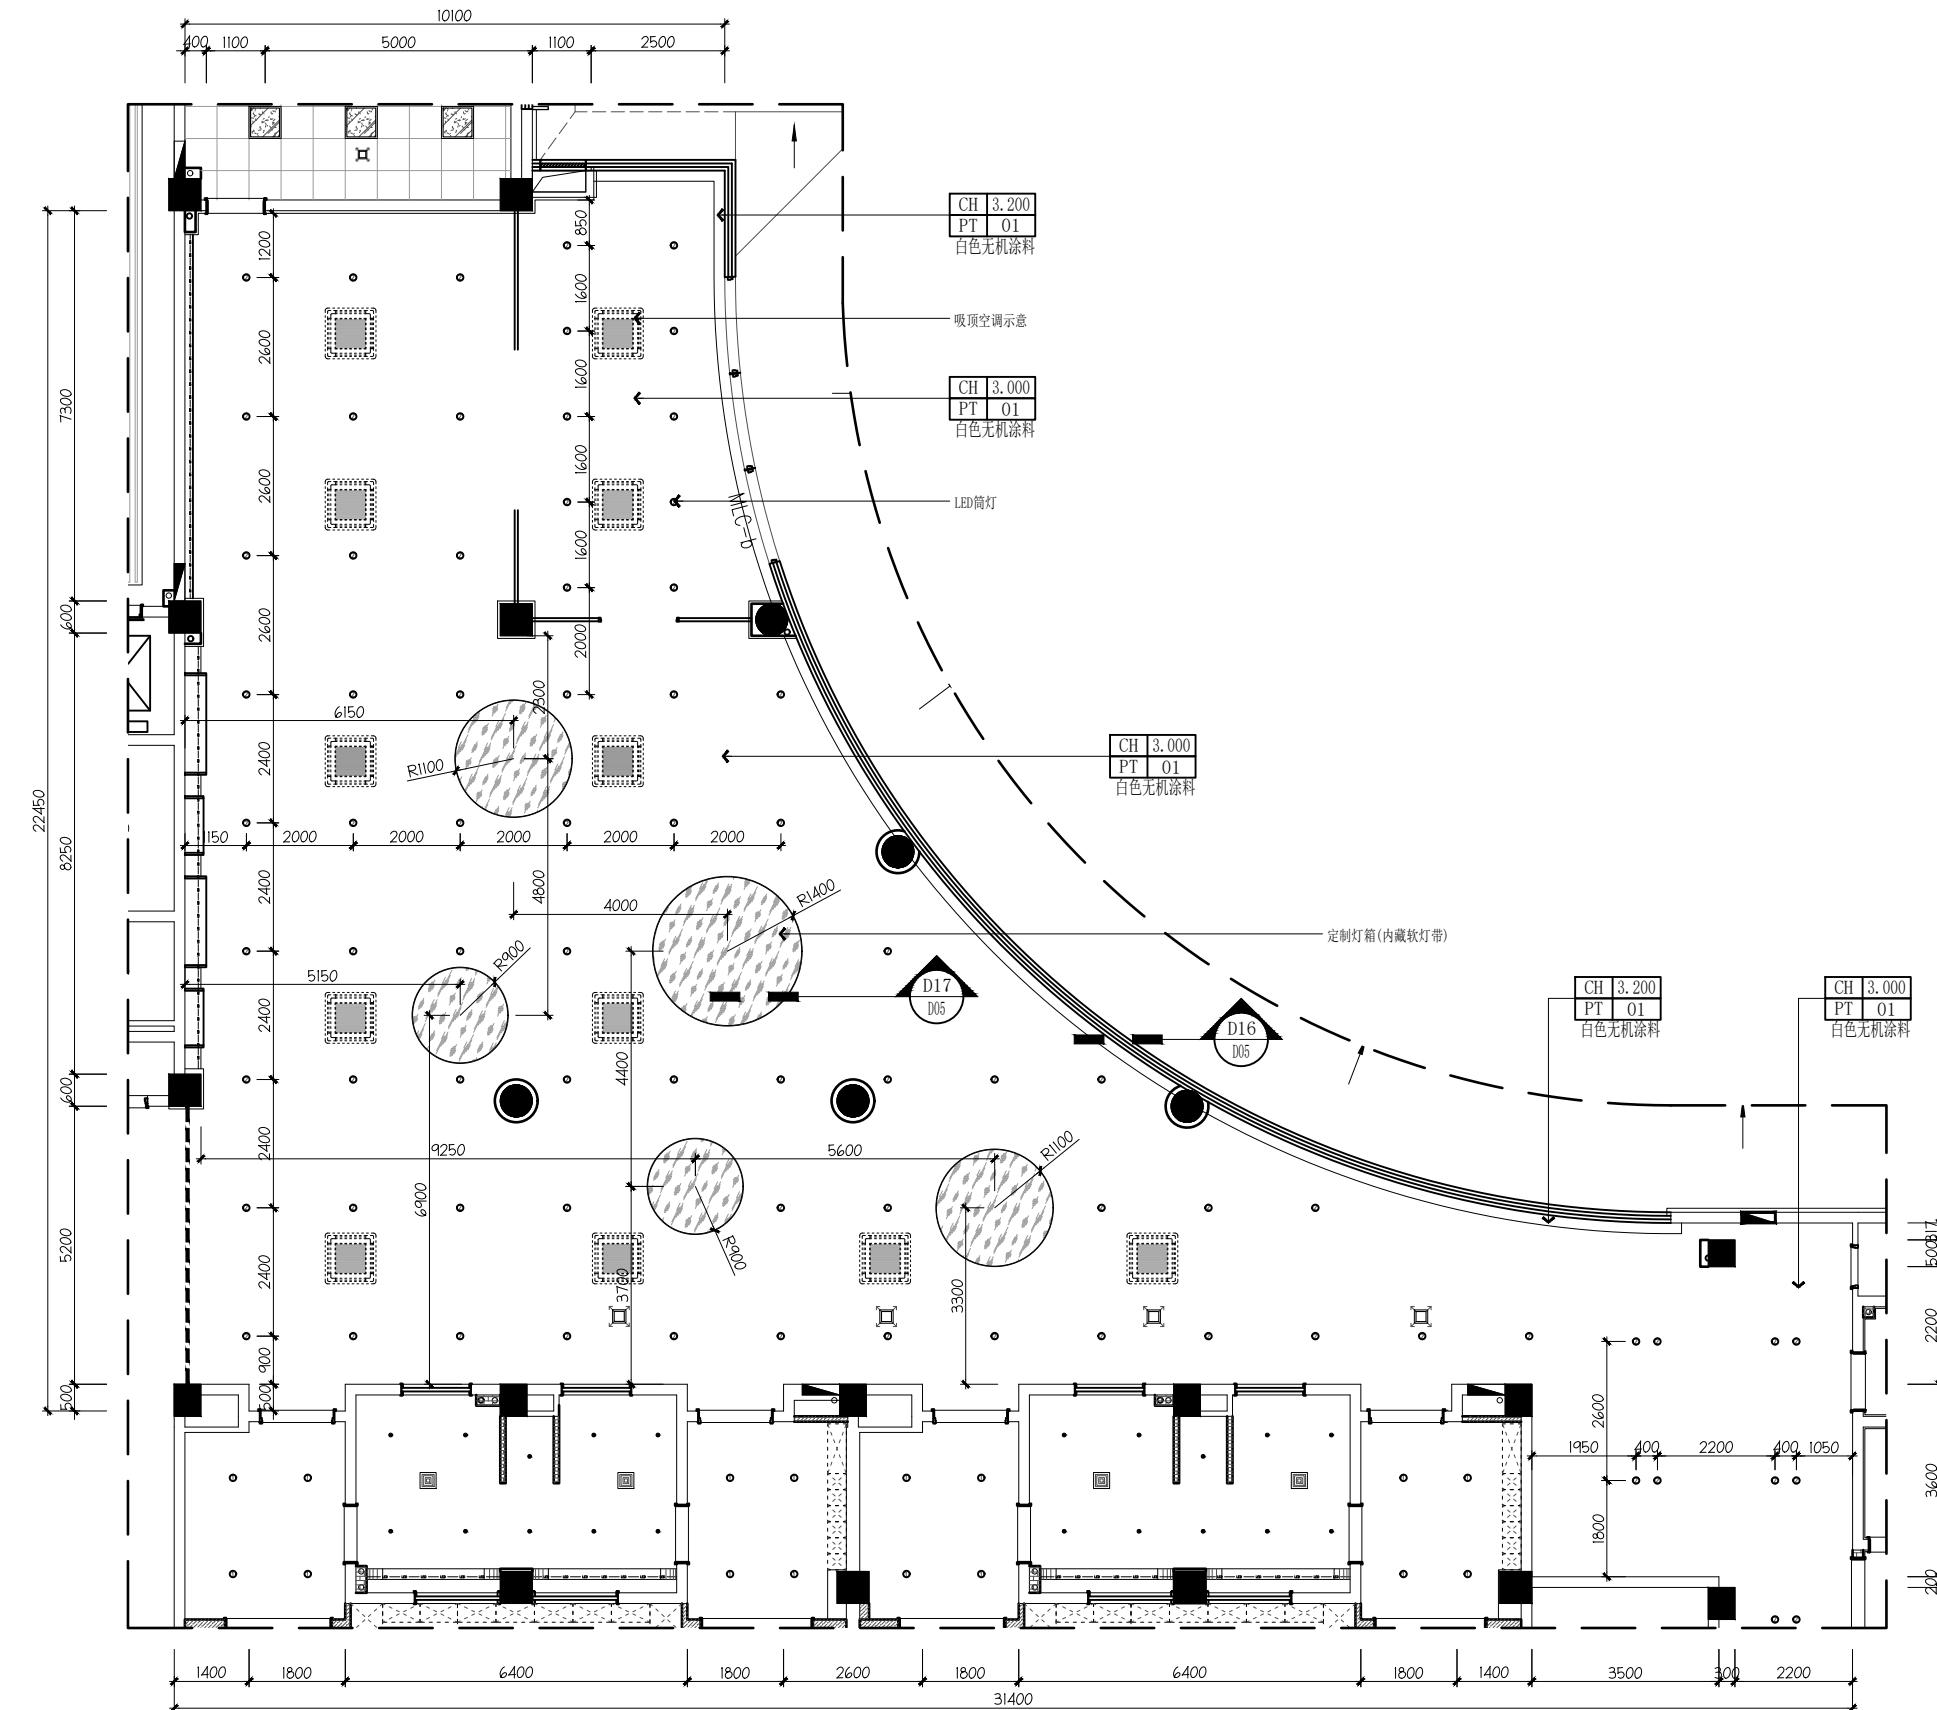

REFLECTED CEILING PLAN  
1B-T 一层B门厅1顶面图 SCALE 1:100@A2

SCALE 1:100@A2

编号	图例	名称	功率	光通量	设计单位 Design Institute
L1	●	LED筒灯	9W	850	 <p><b>江苏省科佳工程设计有限公司</b> JIANGSU KEJIA ENGINEERING DESIGN CO., LTD.</p> <p>设计证书号: A232000497</p>
L2	○	LED筒灯	12W	1140	
L3	◎A	防潮筒灯	5W	430	
L4	—o—	LED柔性灯带	12W/m	1200	
L5	—	100*1200条形灯	24W	2500	
L6	◎1	磁吸轨道筒灯	20W	1900	
L7	—■—	磁吸轨道平板灯	18W	1700	
L8	—D1	20mm宽线条灯	12W	1140	
L9	■■	600*600平板灯	40W	4200	
L10	■■■	600*600平板灯	32W	3000	
L11	(E)	吸顶灯(集中蓄电池型)	按电气图纸		
L12	⊕	红外线感应吸顶灯	按电气图纸		
L13	■■	排气风口	按暖通图纸		
L14	■■●	空调风口	按暖通图纸		

注释  
NOTES

**建设单位**  
Client

无锡市梁溪区教育局

项目名称 Project Name	无锡市梁溪区威孚地块规划幼儿园新建工程项目		
子项名称 Sub-Project	幼儿园教学楼装饰		
项目负责人 Principal in charge	朱晓娇		
专业负责人 Discipline Responsible	朱晓娇		
工程编号 Project No.	23-2368		
职责 Responsibility	姓名 Name	签字 Signature	
审定 Approved by	白杨		
审核 Reviewed by	姚杰斌		
复核 Checked by	华国洪		
设计 Designed by	朱晓娇		
绘图 Drawn by	朱晓娇		
图纸名称 Sheet Title	一层B门厅1顶面图		
专业 Discipline	建筑	阶段 Stage	施工图
日期 Date	2024.07	阶码 Stage No.	S01
比例 proportion	见图	版次 Rev.	A
图号 Sheet No.	1B-T		
执业签章 Registration Stamp			
出图签章 Release Stamp			

**ELECTED CEILING PLAN**

顶面图 SCALE 1:100@A2

本图须加盖出图签章, 否则一律无效  
Invalid Unless Stamped

设计单位  
Design Institute



江苏省科佳工程设计有限公司  
JIANGSU KEJIA ENGINEERING DESIGN CO., LTD.

设计证书号: A232000497

注释  
NOTES

建设单位  
Client

无锡市梁溪区教育局

项目名称  
Project Name 无锡市梁溪区威孚地块规划幼儿园新建工程项目

子项名称  
Sub-Project 幼儿园教学楼装饰

项目负责人  
Principal in charge 朱晓娇

专业负责人  
Discipline Responsible 朱晓娇

工程编号  
Project No. 23-2368

职责  
Responsibility 姓名  
Name 签字  
Signature

审定  
Approved by 白杨

审核  
Reviewed by 姚杰斌

复核  
Checked by 华国洪

设计  
Designed by 朱晓娇

绘图  
Drawn by 朱晓娇

图纸名称  
Sheet Title 一层B门厅1立面图

专业  
Discipline 建筑 阶段  
Stage 施工图

日期  
Date 2024.07 阶码  
Stage No. S01


比例  
proportion 见图 版次  
Rev. A

图号  
Sheet No. 1B-EL-01


执业签章  
Registration Stamp

出图签章  
Release Stamp

本图须加盖出图签章, 否则一律无效  
Invalid Unless Stamped

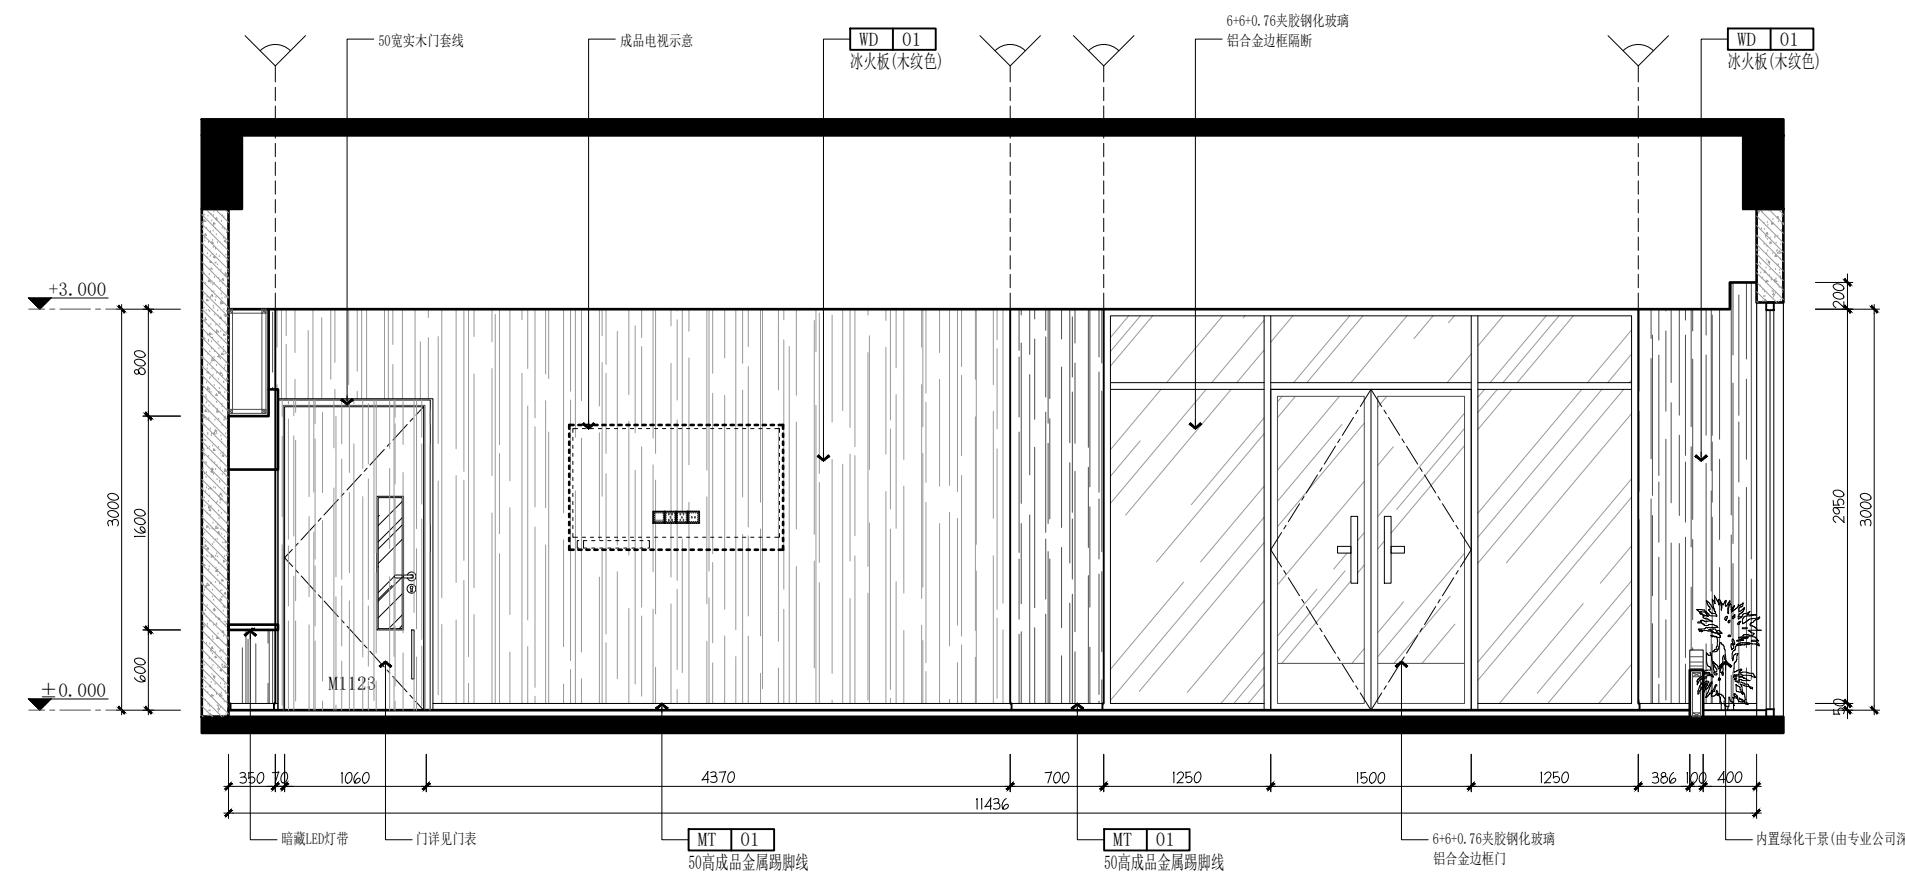

01 ELEVATION  
B门厅1立面图 SCALE:1/40

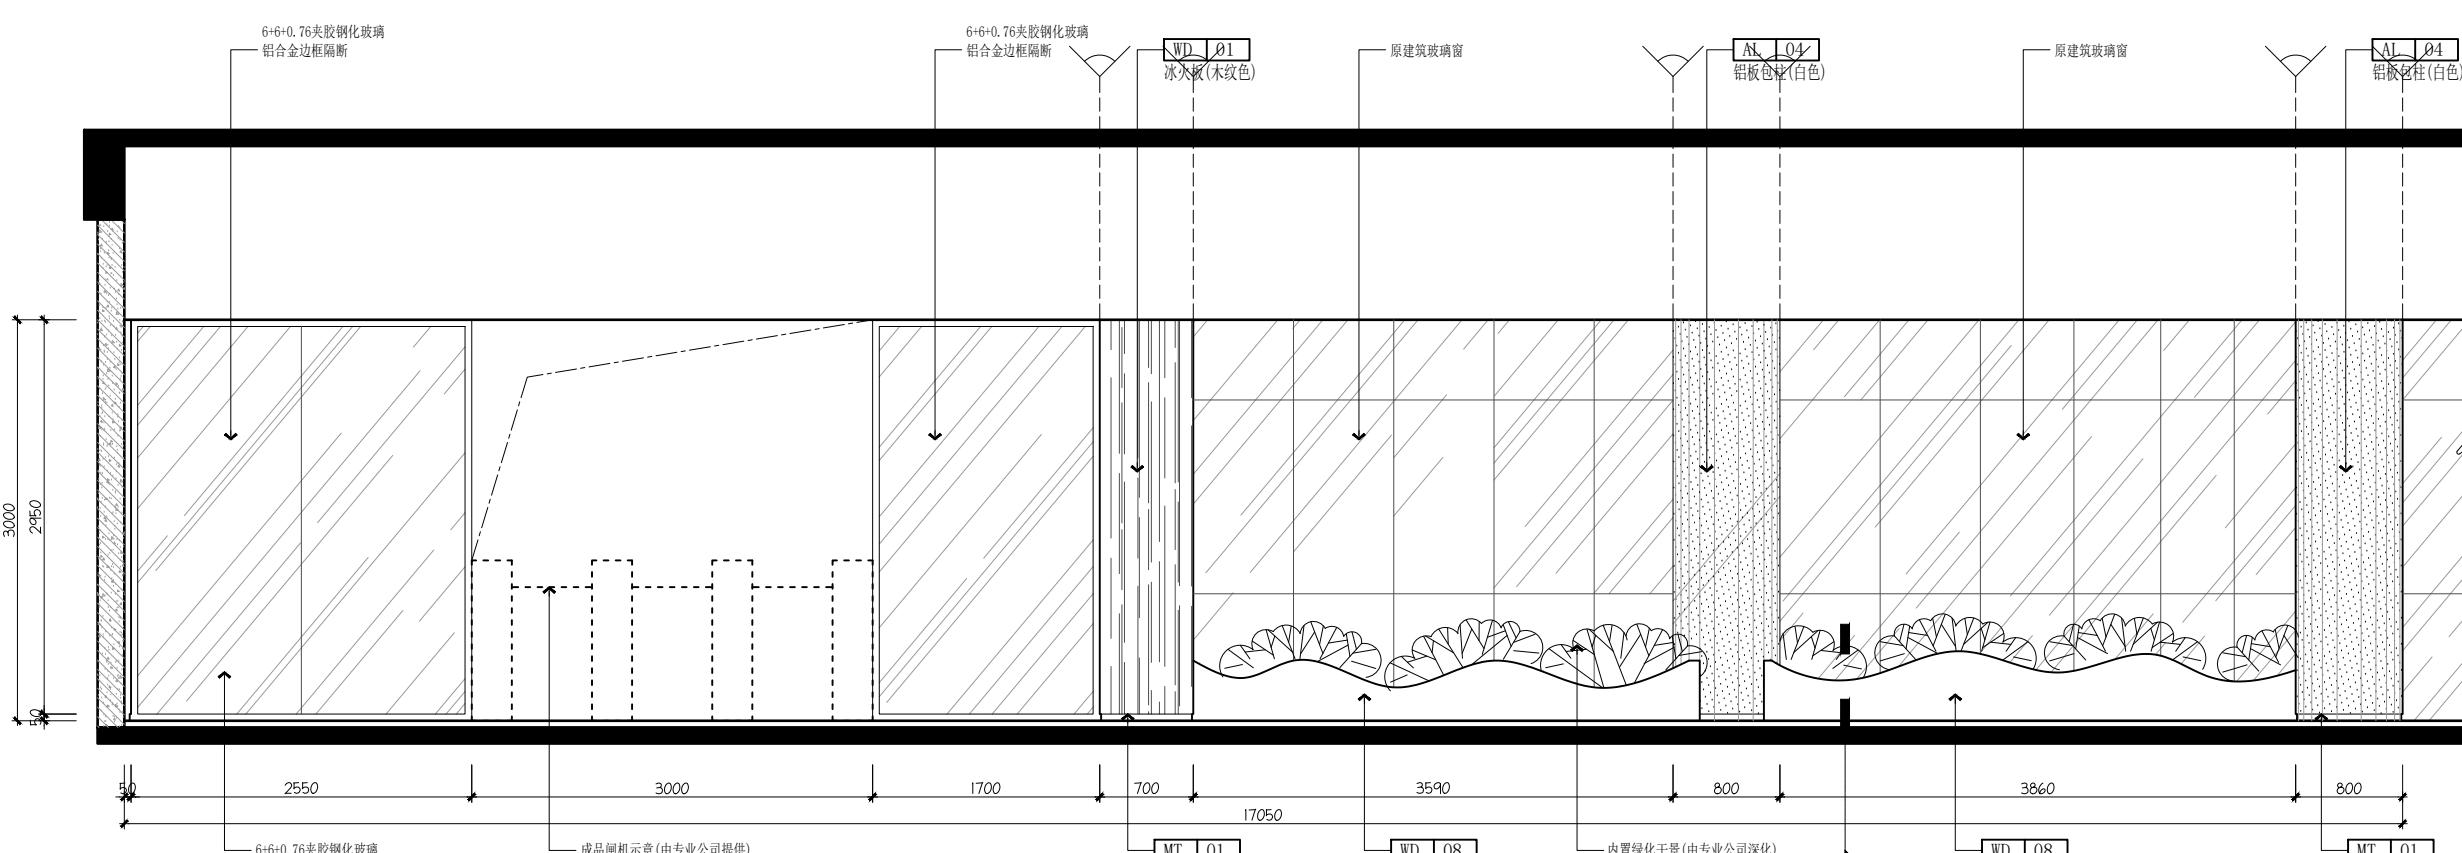

02 ELEVATION  
B门厅1立面图 SCALE:1/40

设计单位  
Design Institute



江苏省科佳工程设计有限公司

JIANGSU KEJIA ENGINEERING DESIGN CO., LTD.

设计证书号: A232000497

注释  
NOTES

建设单位  
Client

无锡市梁溪区教育局

项目名称  
Project Name

无锡市梁溪区戚墅地块规划幼儿园新建工程项目

子项名称  
Sub-Project

幼儿园教学楼装饰

项目负责人  
Principal in charge

朱晓娇

专业负责人  
Discipline Responsible

朱晓娇

工程编号  
Project No.

23-2368

职责  
Responsibility

姓名  
Name

审定  
Approved by

白杨

审核  
Reviewed by

姚杰斌

复核  
Checked by

华国洪

设计  
Designed by

朱晓娇

绘图  
Drawn by

朱晓娇

图纸名称  
Sheet Title

一层B门厅1立面图

专业  
Discipline

建筑  
Architecture

日期  
Date

2024.07

比例  
proportion

见图

图号  
Sheet No.

S01

A

1B-EL-02


执业签章  
Registration Stamp

出图签章  
Release Stamp

本图须加盖出图签章, 否则一律无效


Invalid Unless Stamped

工艺	浆砌	朱晓娇	朱晓娇
总图	朱晓娇	朱晓娇	朱晓娇
给水	张井	张井	张井
电气	王毅华	王毅华	王毅华
动力	李晓芳	李晓芳	李晓芳

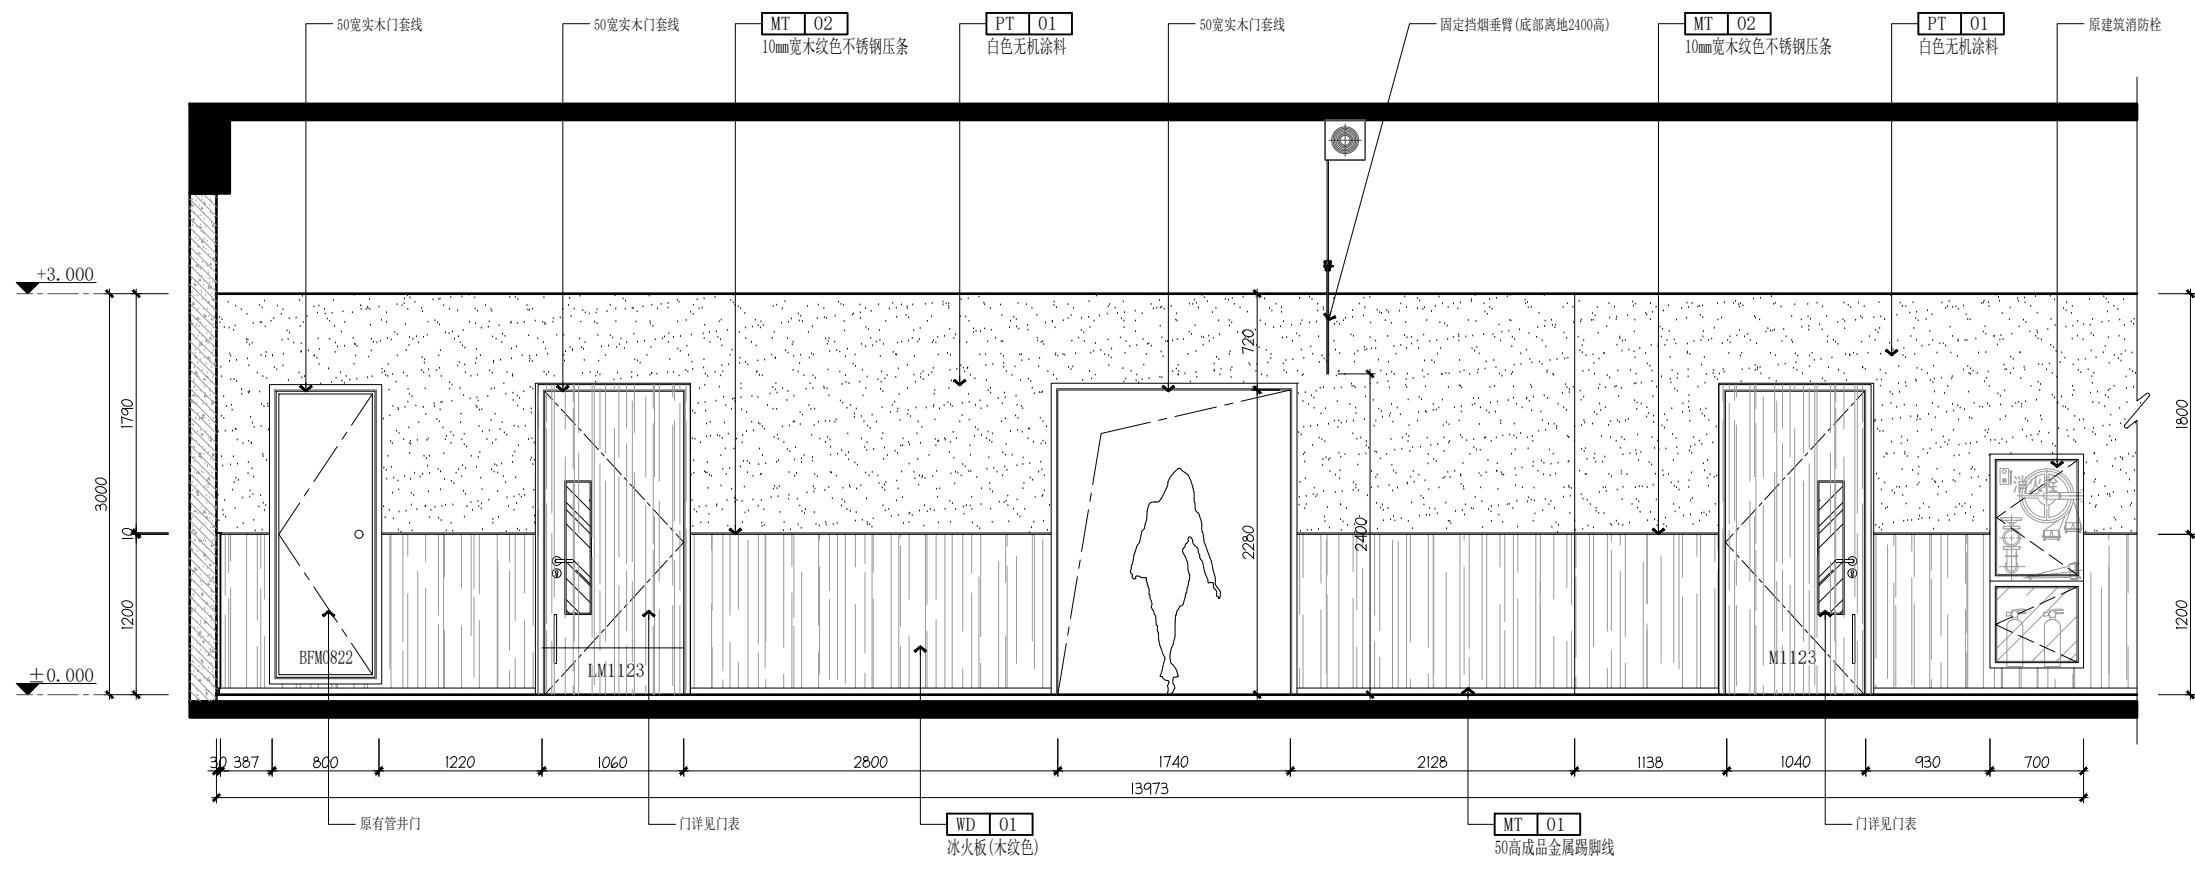

03 ELEVATION

B门厅1立面图 SCALE:1/40

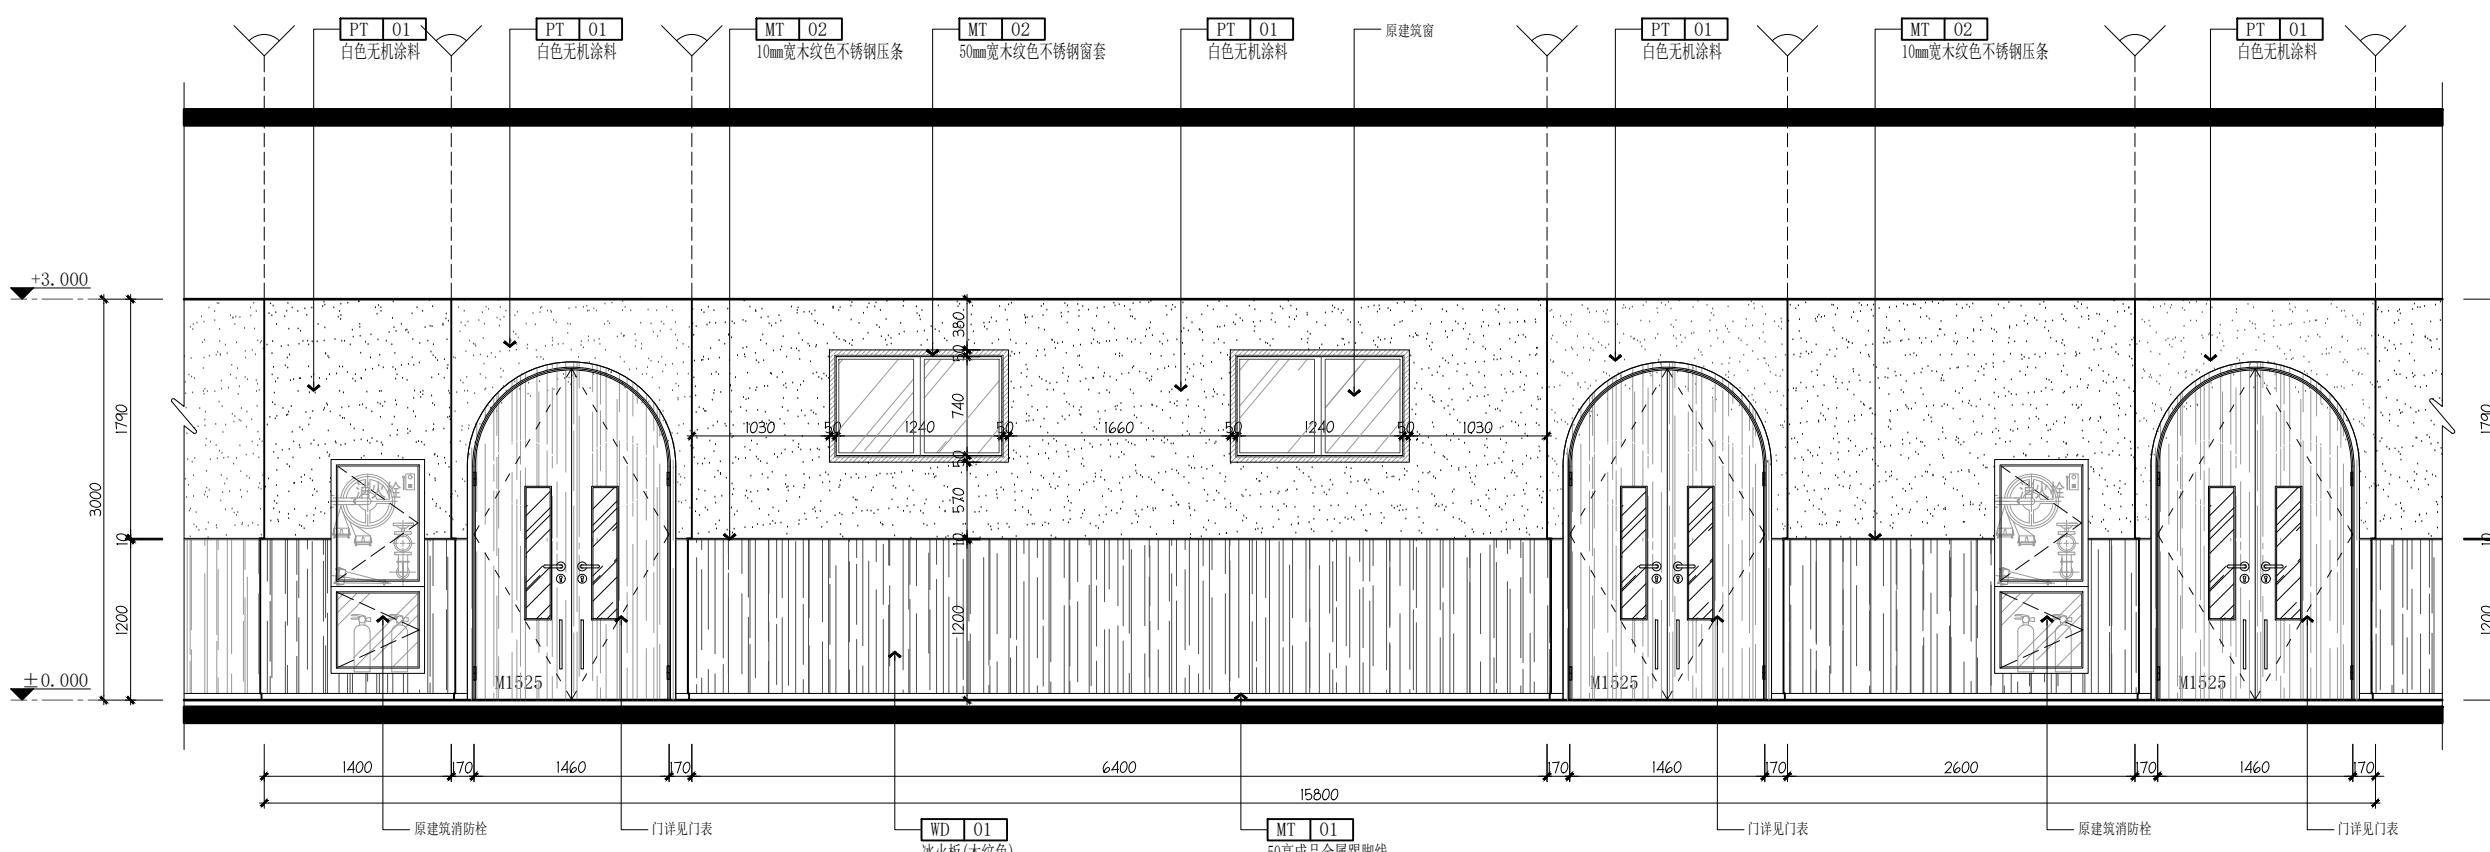

04 ELEVATION

B门厅1立面图 SCALE:1/40

设计单位  
Design Institute



江苏省科佳工程设计有限公司  
JIANGSU KEJIA ENGINEERING DESIGN CO., LTD.

设计证书号: A232000497

注释  
NOTES

建设单位  
Client

无锡市梁溪区教育局

项目名称  
Project Name

无锡市梁溪区戚孚地块规划幼儿园新建工程项目

子项名称  
Sub-Project

幼儿园教学楼装饰

项目负责人  
Principal in charge

朱晓娇

专业负责人  
Discipline Responsible

朱晓娇

工程编号  
Project No.

23-2368

职责  
Responsibility

姓名  
Name 签字  
Signature

审定  
Approved by

白杨

审核  
Reviewed by

姚杰斌

复核  
Checked by

华国洪

设计  
Designed by

朱晓娇

绘图  
Drawn by

朱晓娇

图纸名称  
Sheet Title

一层B门厅1立面图

专业  
Discipline

建筑  
Architecture 阶段  
Stage Stage

日期  
Date

2024.07 阶码  
Stage No. S01

比例  
proportion

见图  
Drawing Rev. A

图号  
Sheet No.


1B-EL-03

执业签章  
Registration Stamp

出图签章  
Release Stamp

本图须加盖出图签章, 否则一律无效  
Invalid Unless Stamped

工艺	朱伟	朱伟
总图	张井	张井
给排水	王敏华	王敏华
暖通	李晓芳	李晓芳
电气	朱晓娇	朱晓娇

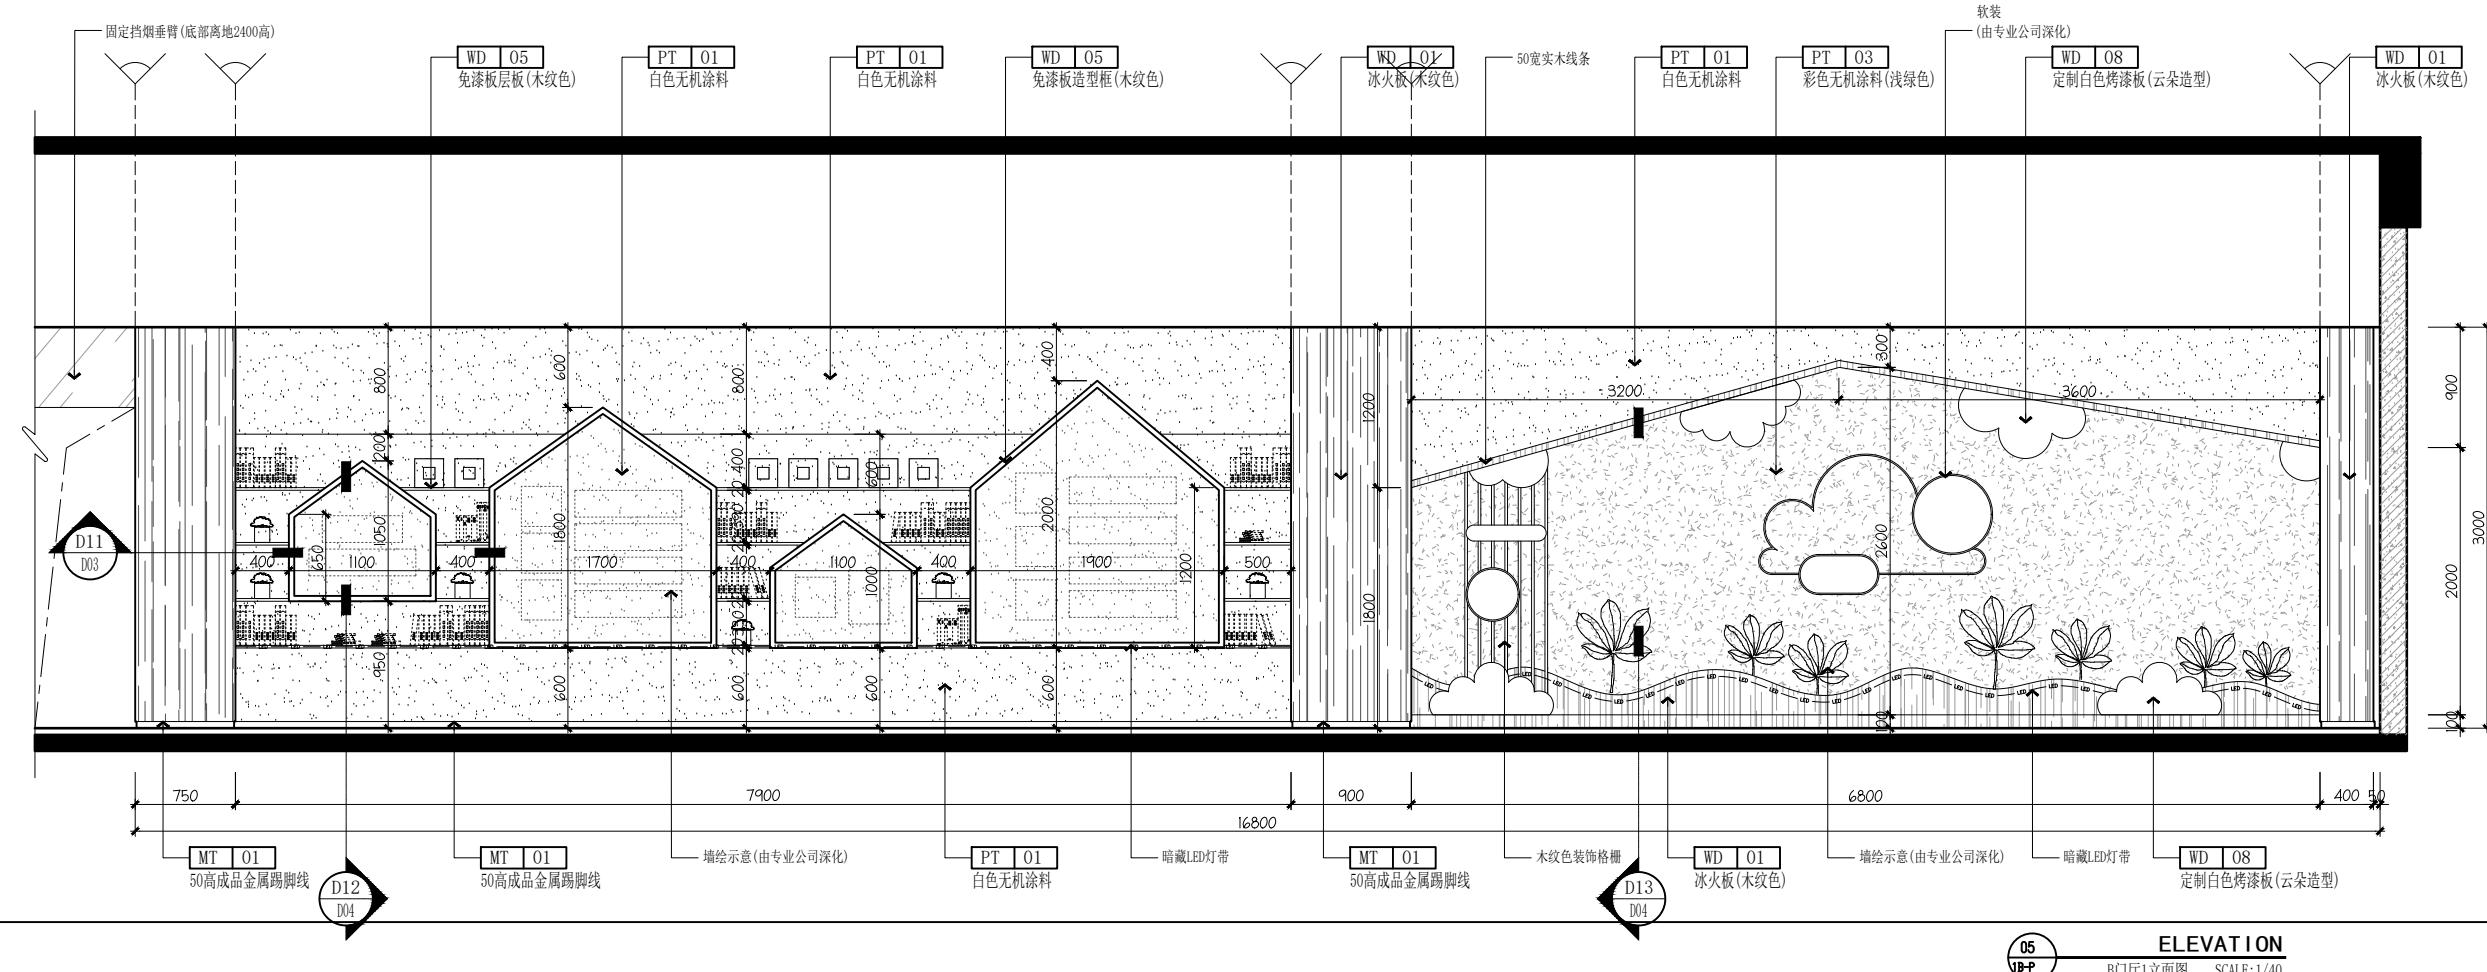

设计单位  
Design Institute



江苏省科佳工程设计有限公司  
JIANGSU KEJIA ENGINEERING DESIGN CO., LTD.  
设计证书号: A232000497

注释  
NOTES

建设单位  
Client

无锡市梁溪区教育局

项目名称  
Project Name 无锡市梁溪区戚孚地块规划幼儿园新建工程项目

子项名称  
Sub-Project 幼儿园教学楼装饰

项目负责人  
Principal in charge 朱晓娇

专业负责人  
Discipline Responsible 朱晓娇

工程编号  
Project No. 23-2368

职责  
Responsibility 姓名  
Name 签字  
Signature

审定  
Approved by 白杨

审核  
Reviewed by 姚杰斌

复核  
Checked by 华国洪

设计  
Designed by 朱晓娇

绘图  
Drawn by 朱晓娇

图纸名称  
Sheet Title 一层C门厅2平面图

专业  
Discipline 建筑 Stage 施工图

日期  
Date 2024.07 阶码  
Stage No. S01


比例  
proportion 见图 版次  
Rev. A

图号  
Sheet No. 1C-P

执业签章  
Registration Stamp


出图签章  
Release Stamp

本图须加盖出图签章, 否则一律无效  
Invalid Unless Stamped

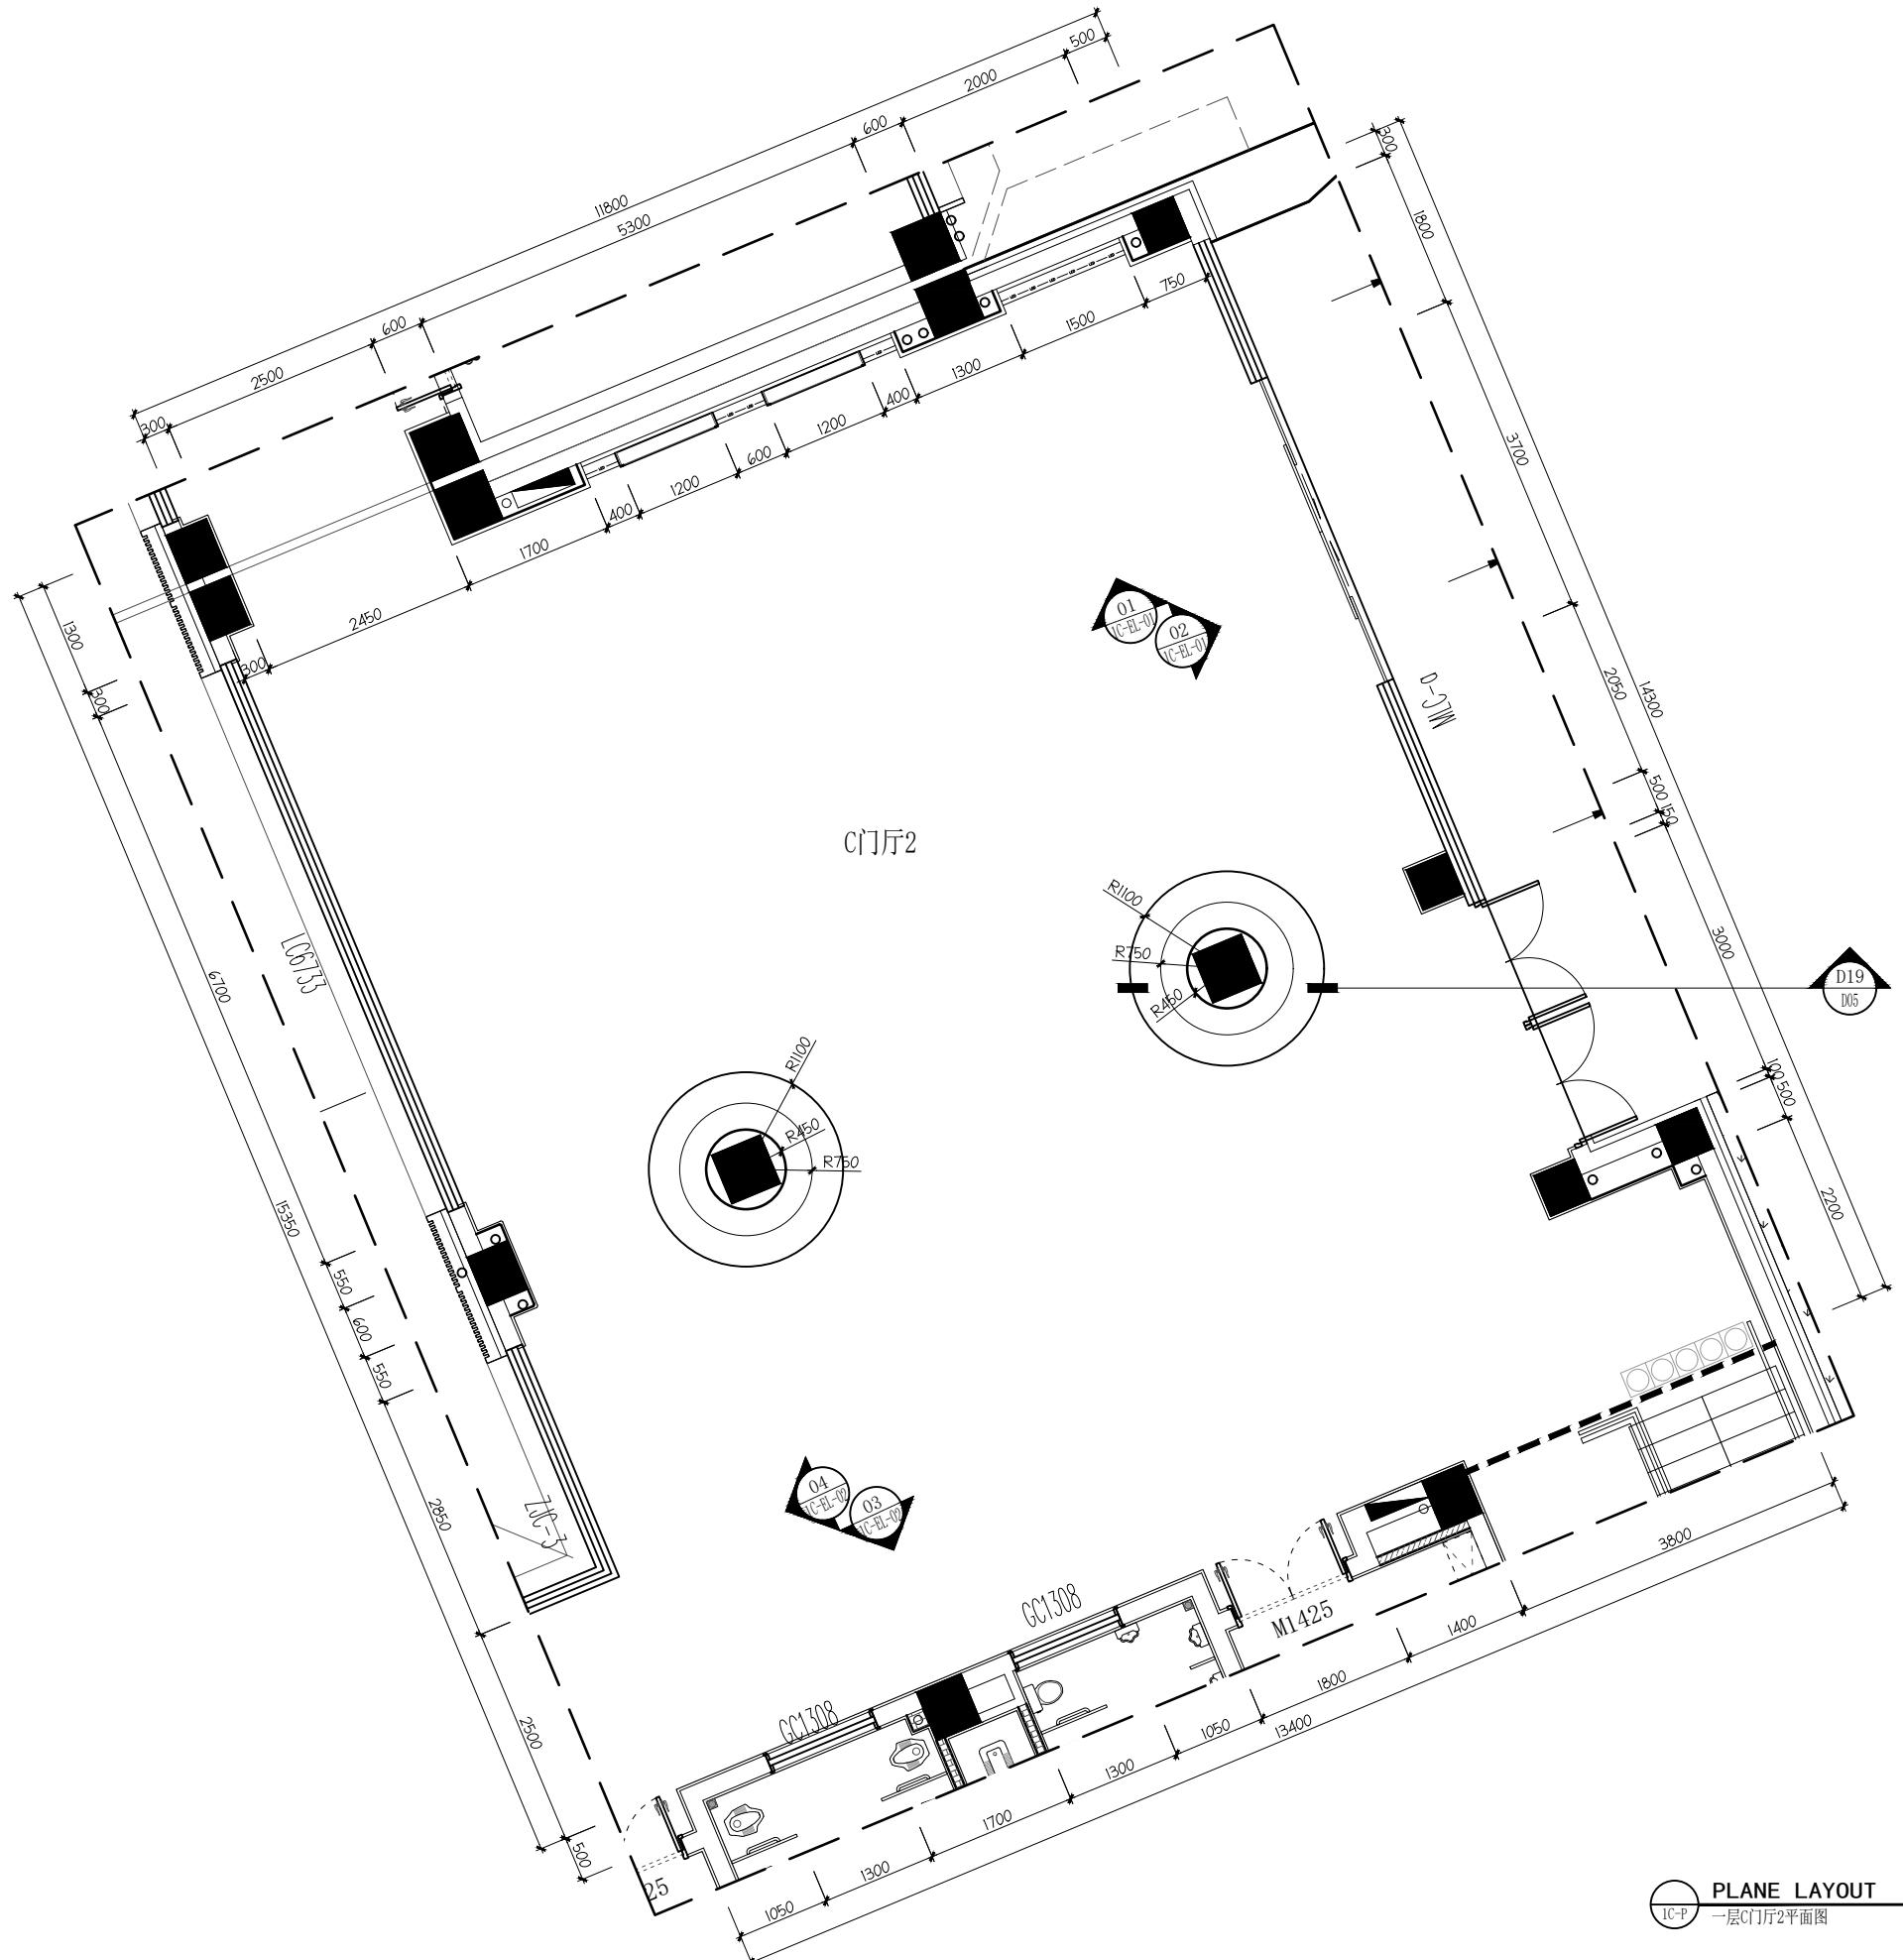

PLANE LAYOUT PLAN  
1C-P 一层C门厅2平面图  
SCALE 1:60@A2

工艺  
总图  
建筑  
结构  
给水  
排水  
电气  
动力  
专业  
张井  
朱伟  
朱伟  
李晓芳  
李晓芳  
A2

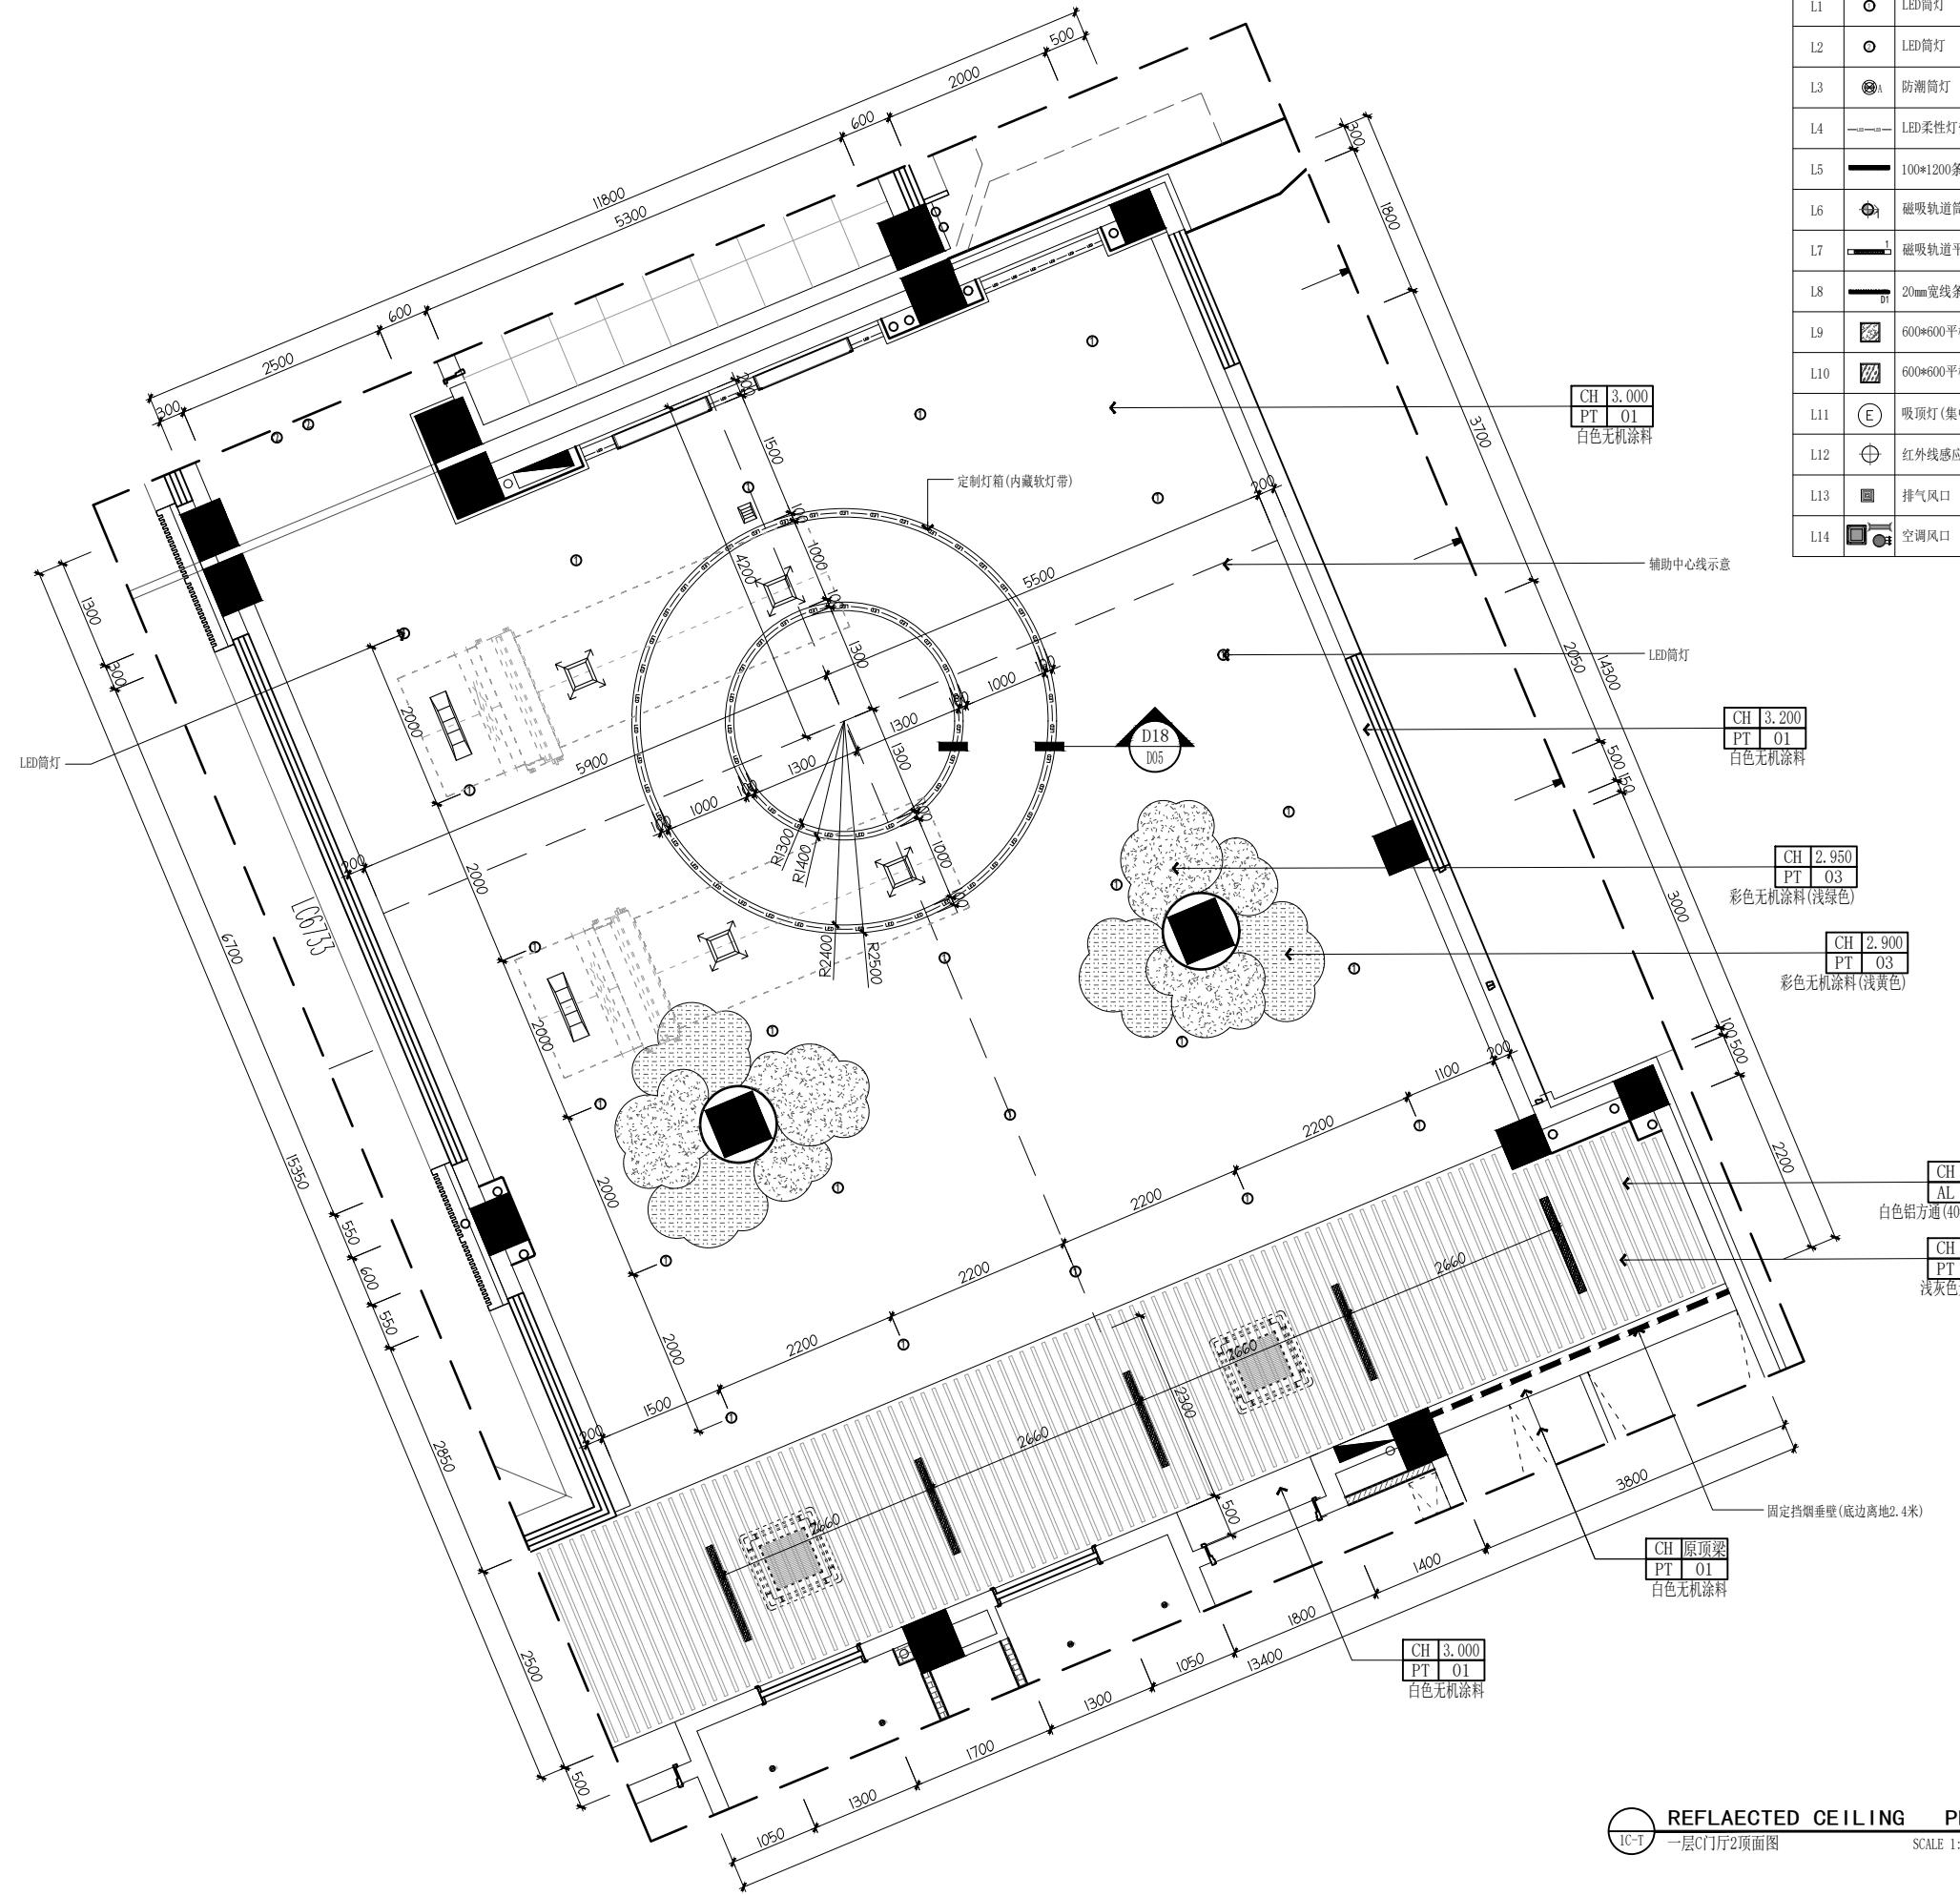

设计单位 Design Institute						
L1	○	LED筒灯	9W	850		
L2	○	LED筒灯	12W	1140		
L3	◎A	防潮筒灯	5W	430		
L4	—	LED柔性灯带	12W/m	1200		
L5	—	100*1200条形灯	24W	2500		
L6	⊕	磁吸轨道筒灯	20W	1900		
L7	—	磁吸轨道平板灯	18W	1700		
L8	—	20mm宽线条灯	12W	1140		
L9	■	600*600平板灯	40W	4200		
L10	■	600*600平板灯	32W	3000		
L11	(E)	吸顶灯(集中蓄电池型)	按电气图纸			
L12	⊕	红外线感应吸顶灯	按电气图纸			
L13	■	排气风口	按暖通图纸			
L14	■	空调风口	按暖通图纸			
注释 NOTES						
建设单位 Client						
无锡市梁溪区教育局						
项目名称 Project Name	无锡市梁溪区威孚地块规划幼儿园新建工程项目					
子项名称 Sub-Project	幼儿园教学楼装饰					
项目负责人 Principal in charge	朱晓娇					
专业负责人 Discipline Responsible	朱晓娇					
工程编号 Project No.	23-2368					
职责 Responsibility	姓名 Name	签字 Signature				
审定 Approved by	白杨					
审核 Reviewed by	姚杰斌					
复核 Checked by	华国洪					
设计 Desinged by	朱晓娇					
绘图 Drawn by	朱晓娇					
图纸名称 Sheet Title		一层C门厅2顶面图				
专业 Discipline	建筑 Architecture	阶段 Stage	施工图 Construction Drawing			
日期 Date	2024.07	阶码 Stage No.	S01			
比例 proportion	见图	版次 Rev.	A			
图号 Sheet No.	1C-T					
执业签章 Registration Stamp						
出图签章 Release Stamp						
本图须加盖出图签章,否则一律无效 Invalid Unless Stamped						

设计单位  
Design Institute



江苏省科佳工程设计有限公司

JIANGSU KEJIA ENGINEERING DESIGN CO., LTD.

设计证书号: A232000497

注释  
NOTES

建设单位  
Client

无锡市梁溪区教育局

项目名称  
Project Name

无锡市梁溪区威孚地块规划幼儿园新建工程项目

子项名称  
Sub-Project

幼儿园教学楼装饰

项目负责人  
Principal in charge

朱晓娇

专业负责人  
Discipline Responsible

朱晓娇

工程编号  
Project No.

23-2368

职责  
Responsibility

姓名  
Name

审定  
Approved by

白杨

审核  
Reviewed by

姚杰斌

复核  
Checked by

华国洪

设计  
Designed by

朱晓娇

绘图  
Drawn by

朱晓娇

图纸名称  
Sheet Title

一层C门厅2立面图

专业  
Discipline

建筑  
Stage

日期  
Date

S01

比例  
proportion

见图

图号  
Sheet No.


A

1C-EL-01


执业签章  
Registration Stamp

出图签章  
Release Stamp

本图须加盖出图签章,否则一律无效  
Invalid Unless Stamped


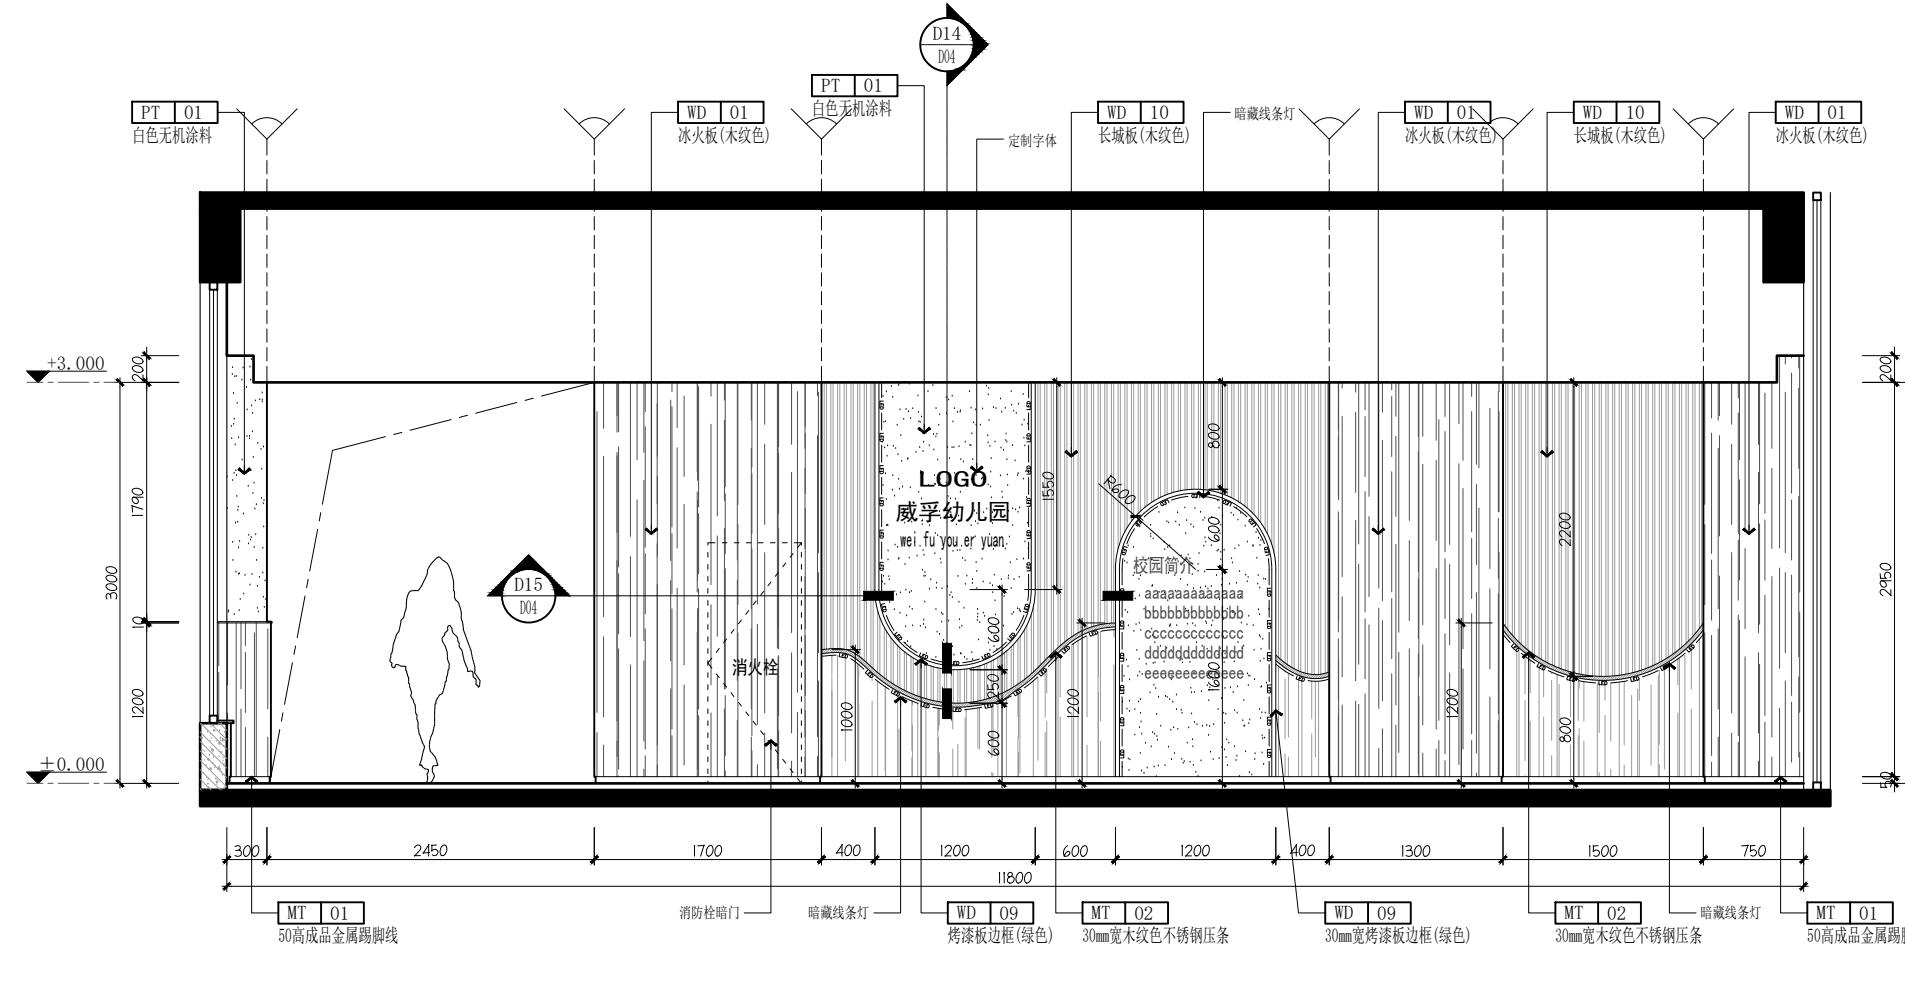


01 ELEVATION  
C门厅2立面图 SCALE:1/40


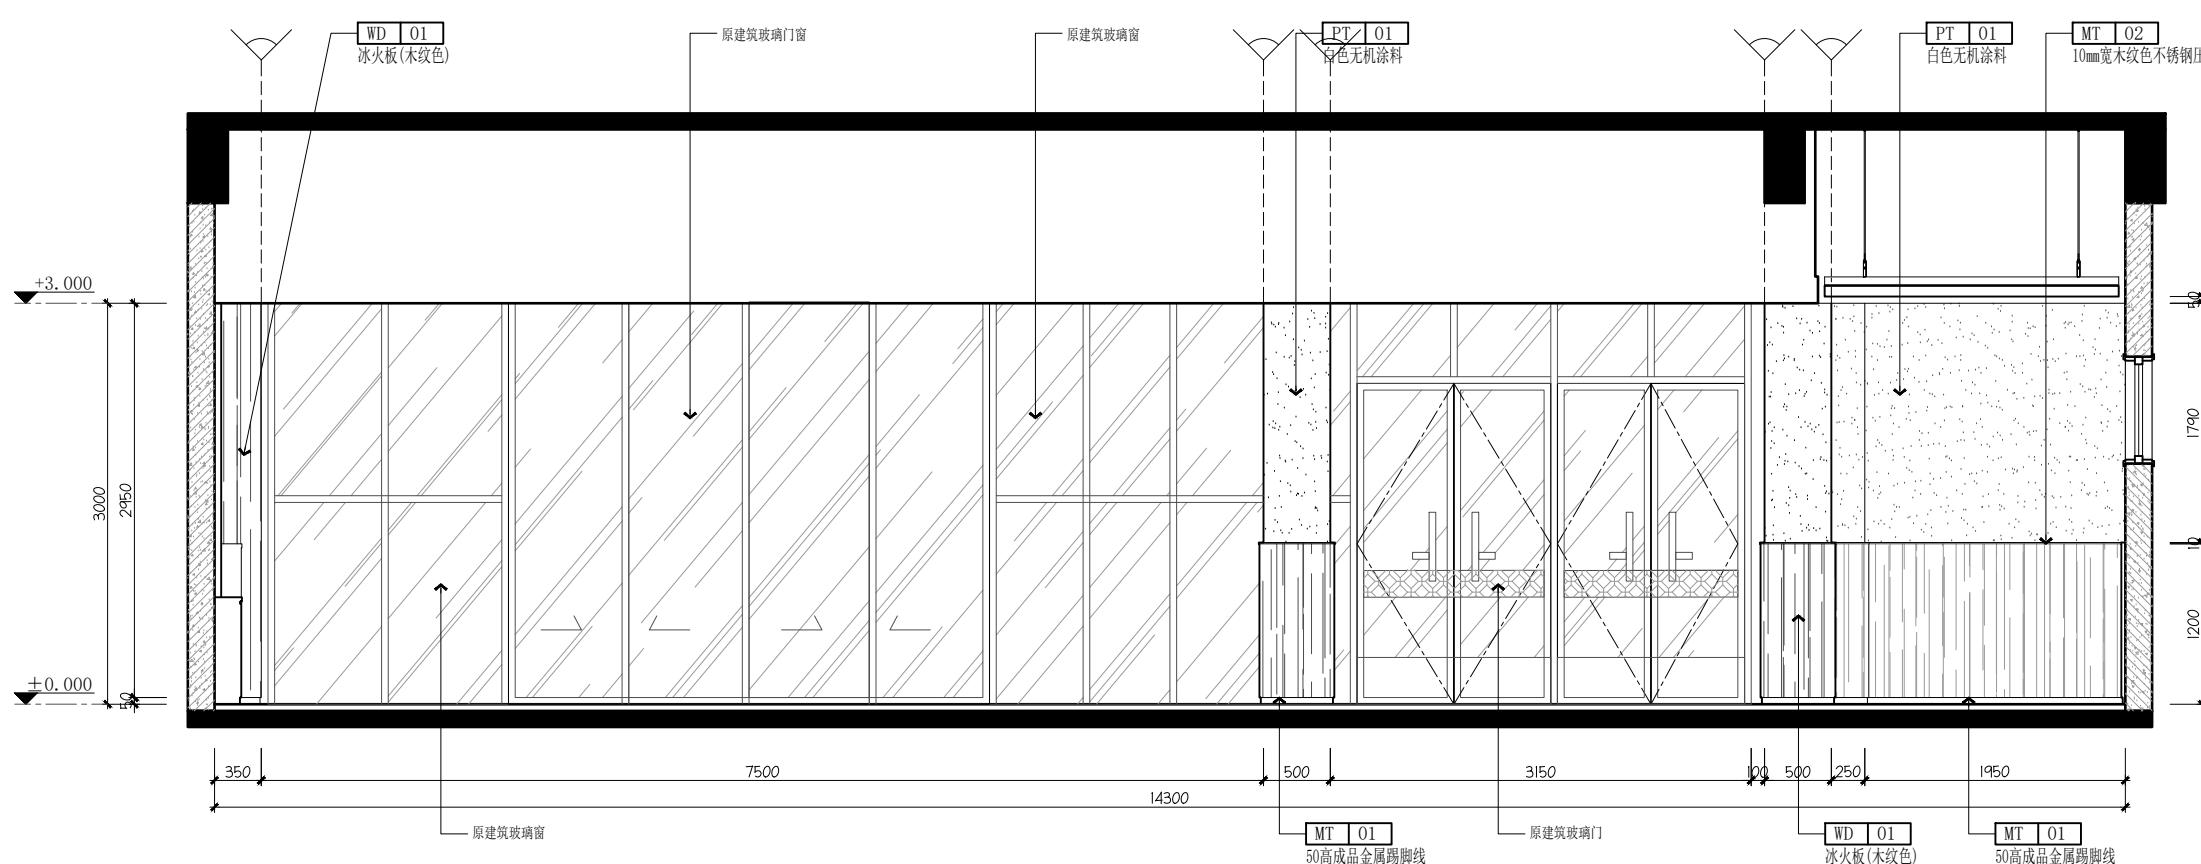


02 ELEVATION  
C门厅2立面图 SCALE:1/40

设计单位 Design Institute			
江苏省科佳工程设计有限公司 JIANGSU KEJIA ENGINEERING DESIGN CO., LTD.			
设计证书号：A232000497			
注释 NOTES			
建设单位 Client	无锡市梁溪区教育局		
项目名称 Project Name	无锡市梁溪区咸孚地块规划幼儿园新建工程项目		
子项名称 Sub-Project	幼儿园教学楼装饰		
项目负责人 Principal in charge	朱晓娇		
专业负责人 Discipline Responsible	朱晓娇		
工程编号 Project No.	23-2368		
职责 Responsibility	姓名 Name	签字 Signature	
审定 Approved by	白杨		
审核 Reviewed by	姚杰斌		
复核 Checked by	华国洪		
设计 Designed by	朱晓娇		
绘图 Drawn by	朱晓娇		
图纸名称 Sheet Title	一层C门厅2立面图		
专业 Discipline	建筑	阶段 Stage	施工图
日期 Date	2024.07	阶码 Stage No.	S01
比例 proportion	见图	版次 Rev.	A
图号 Sheet No.	1C-EL-02		
执业签章 Registration Stamp			
出图签章 Release Stamp			
本图须加盖出图签章，否则一律无效 Invalid Unless Stamped			

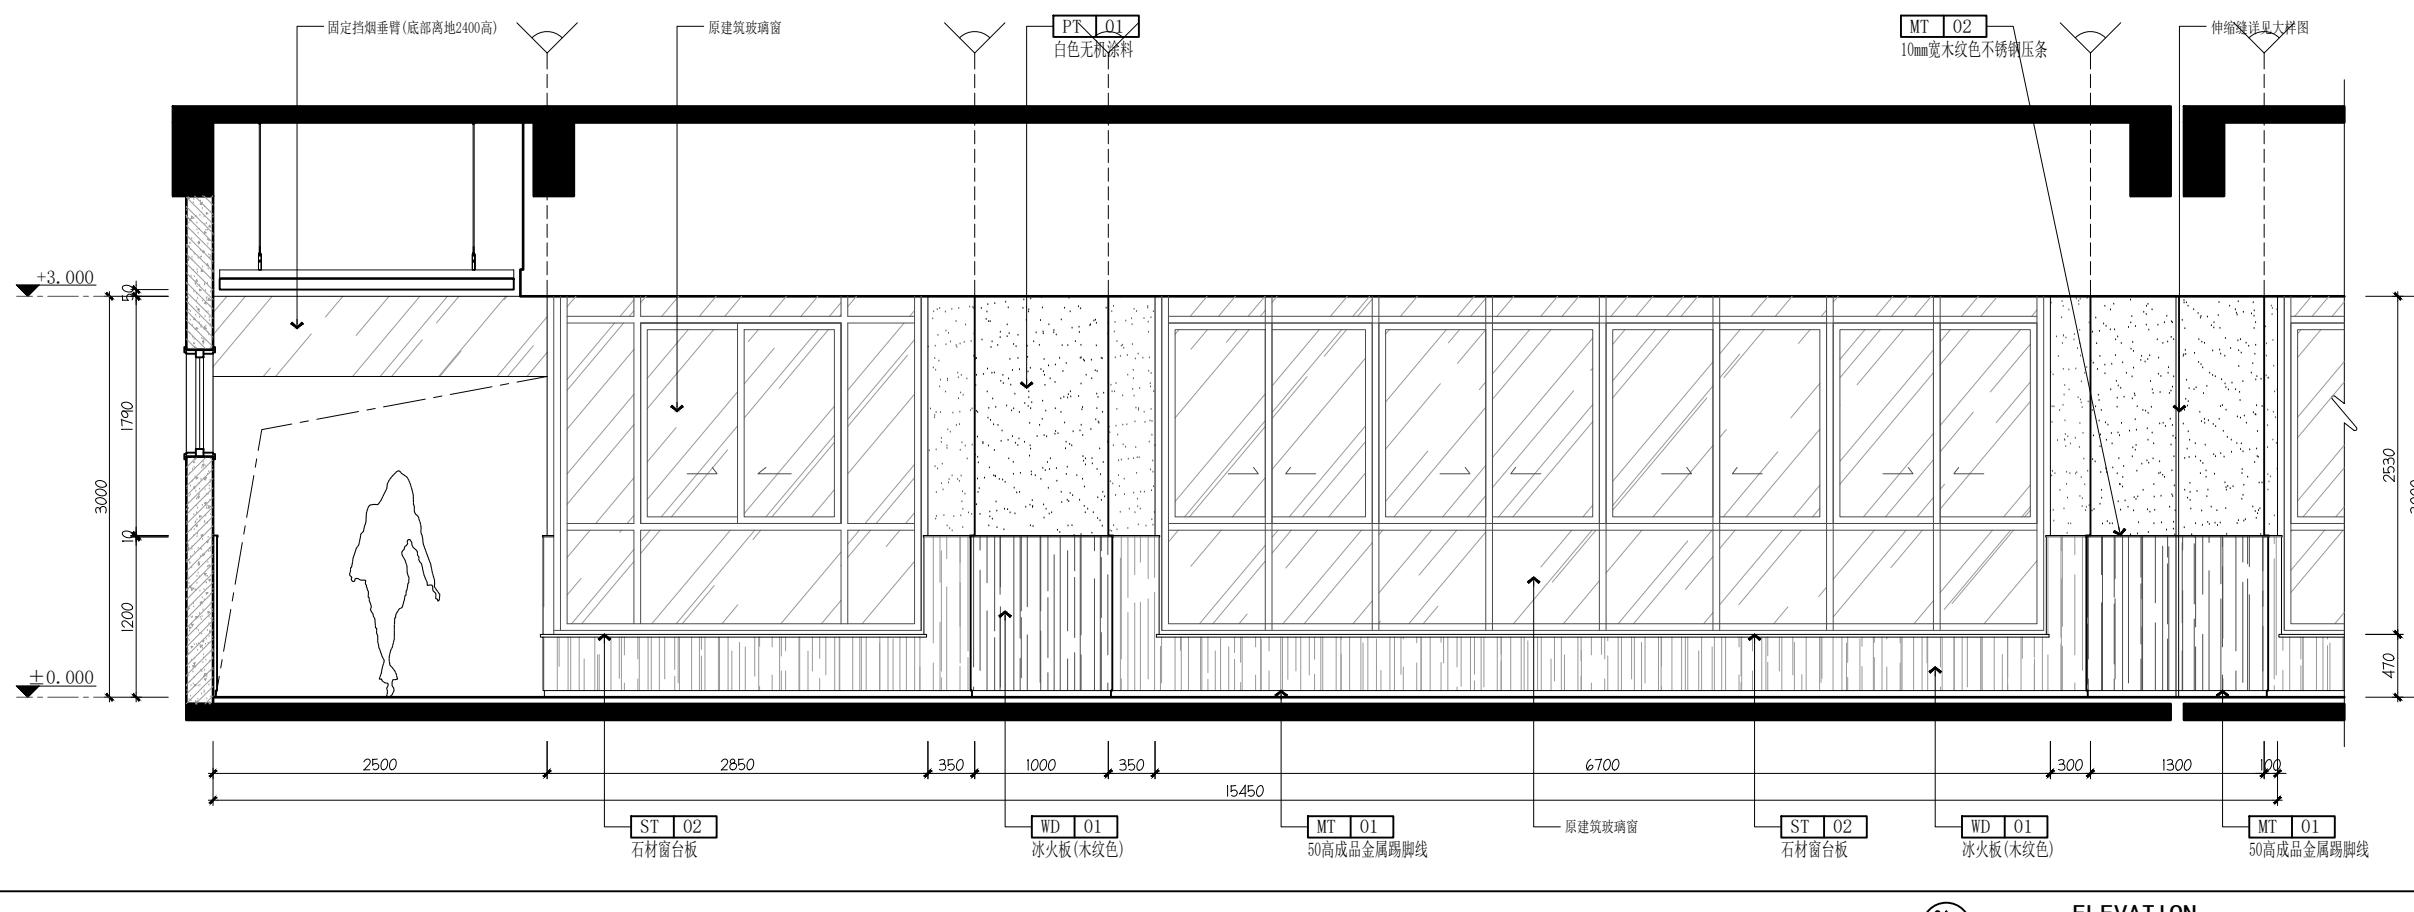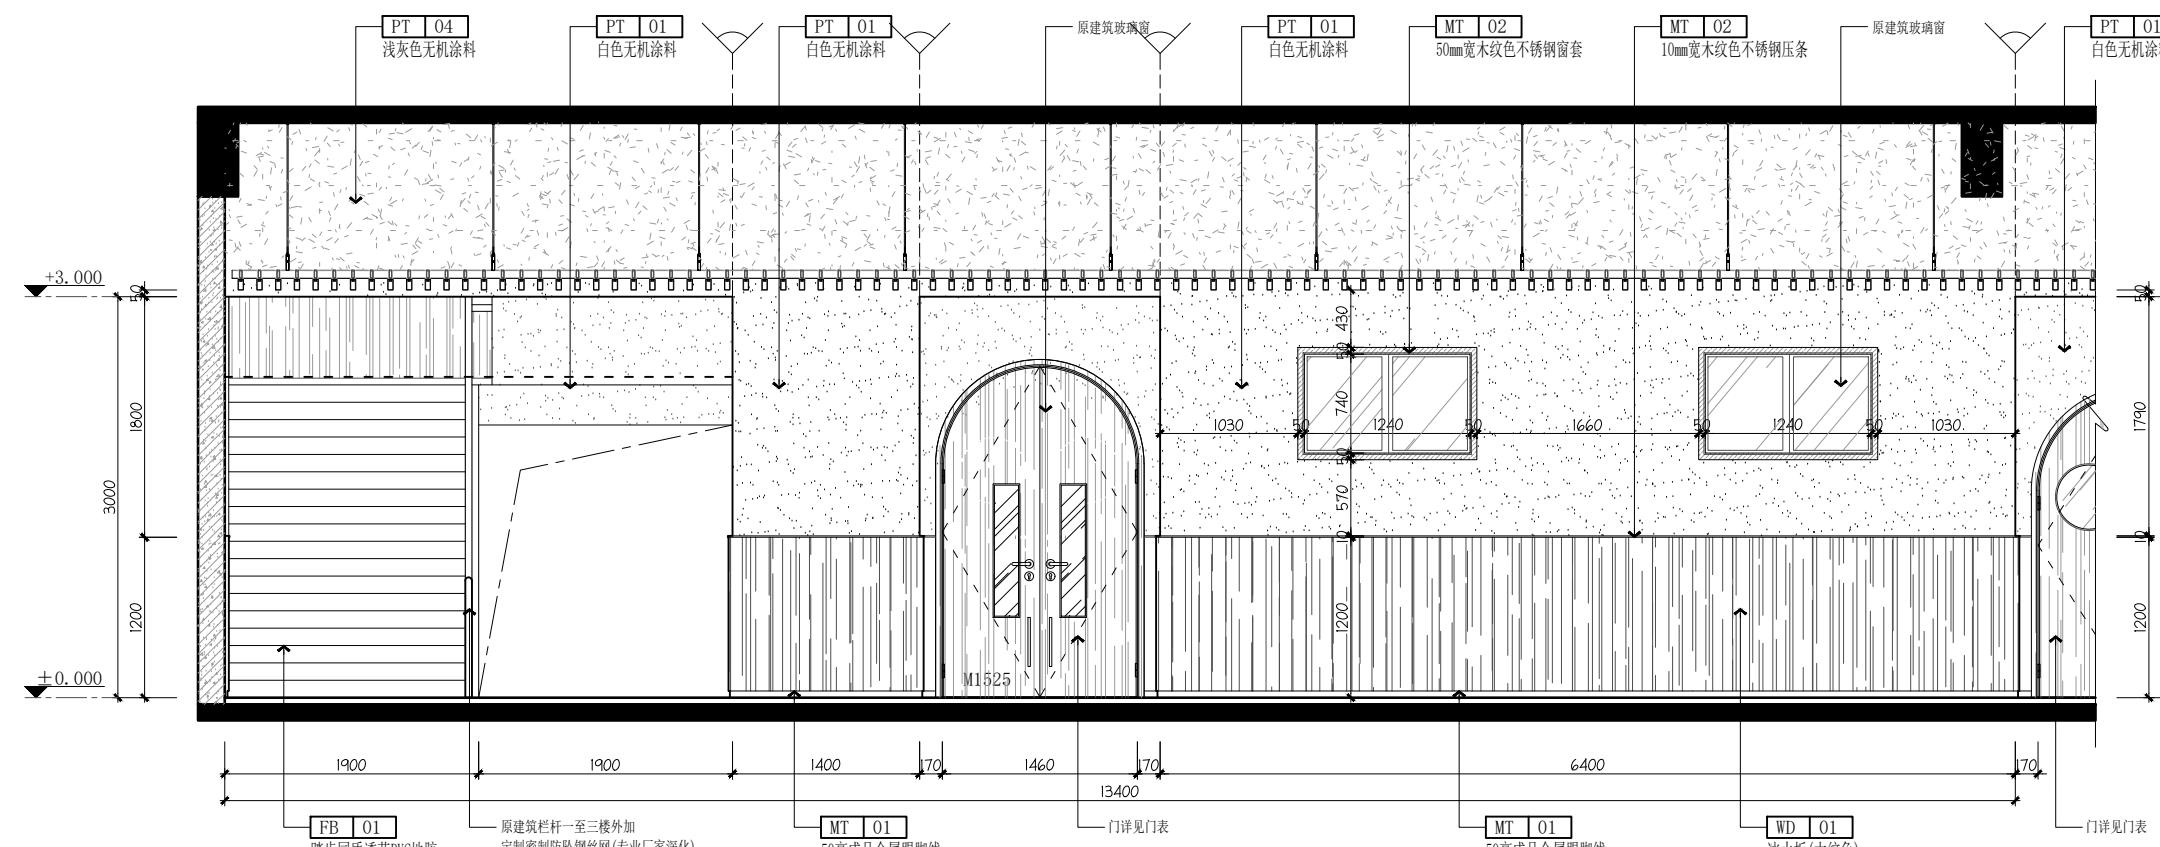

本图须加盖出图签章,否则一律无效  
Invalid Unless Stamped

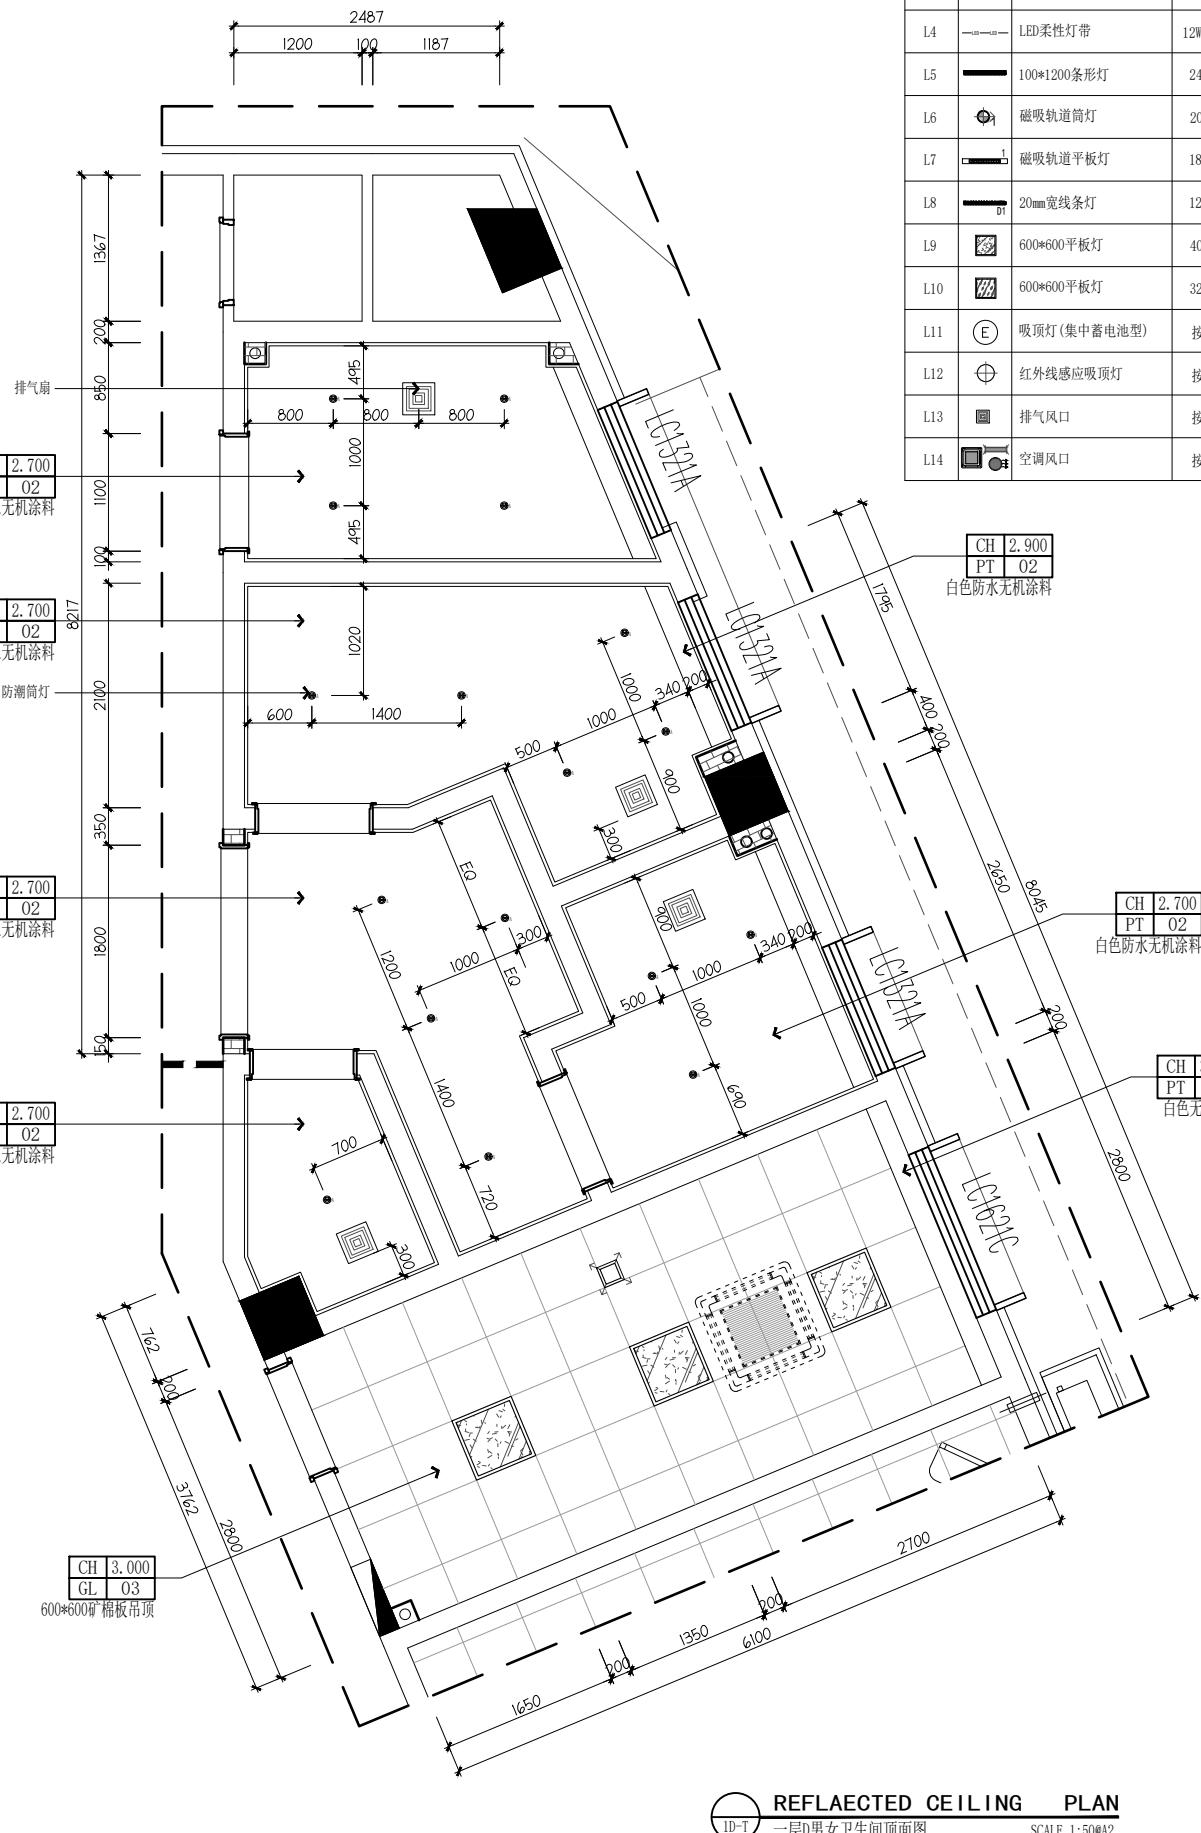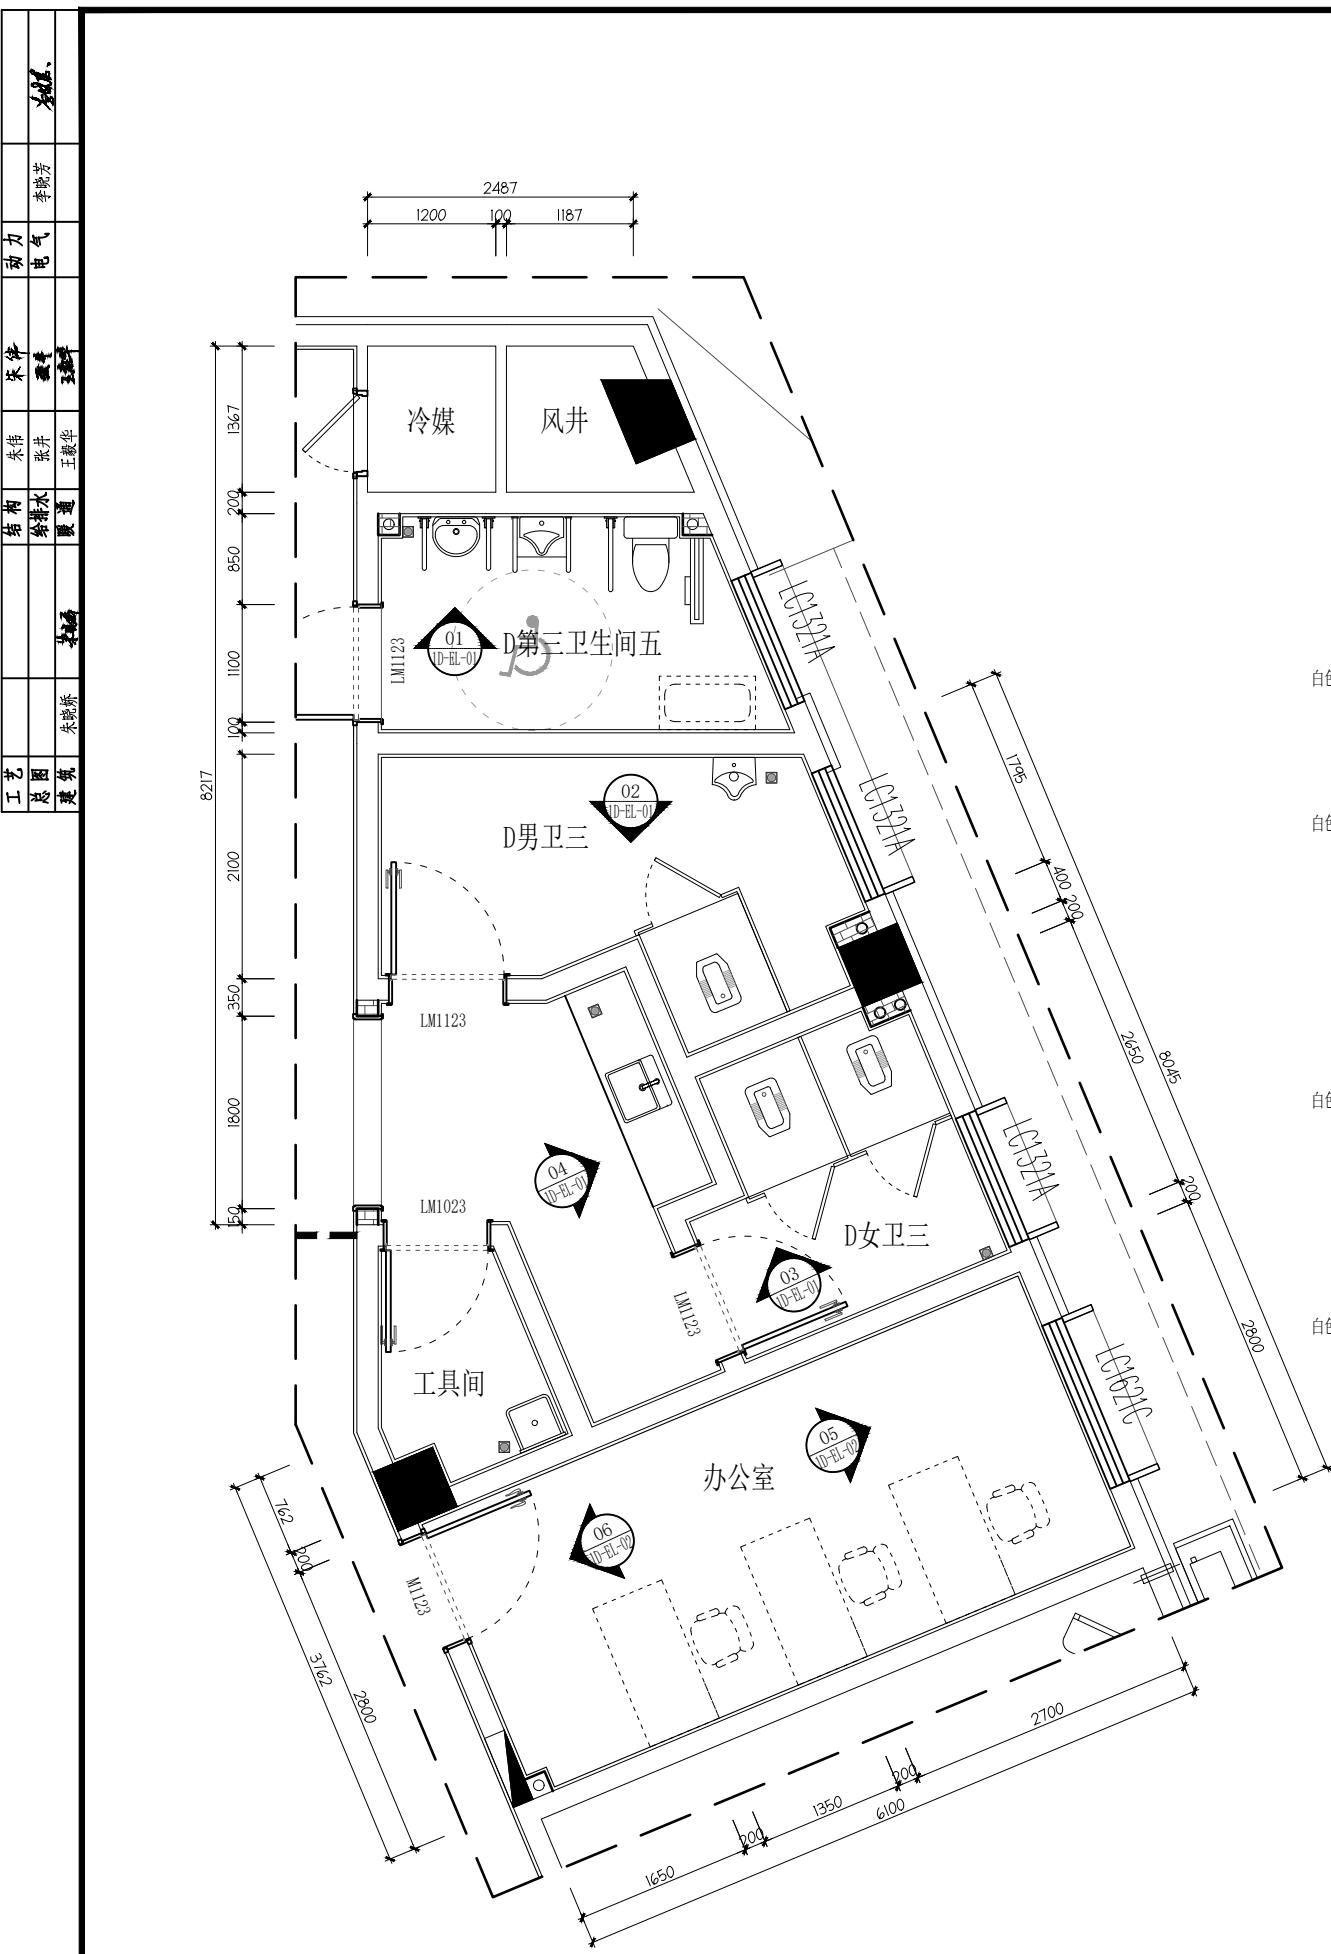

注:二层男女卫生间,二三层第三方卫生间均参考此做法。

设计单位 Design Institute			
			
江苏省科佳工程设计有限公司 JIANGSU KEJIA ENGINEERING DESIGN CO., LTD.			
设计证书号: A232000497			
注释 NOTES	L1	○ LED筒灯	9W 850
	L2	○ LED筒灯	12W 1140
	L3	◎A 防潮筒灯	5W 430
	L4	LED柔性灯带	12W/m 1200
	L5	100*1200条形灯	24W 2500
	L6	磁吸轨道筒灯	20W 1900
	L7	磁吸轨道平板灯	18W 1700
	L8	20mm宽线条灯	12W 1140
	L9	600*600平板灯	40W 4200
	L10	600*600平板灯	32W 3000
	L11	(E) 吸顶灯(集中蓄电池型)	按电气图纸
	L12	红外线感应吸顶灯	按电气图纸
	L13	排气风口	按暖通图纸
	L14	空调风口	按暖通图纸
建设单位 Client	无锡市梁溪区教育局		
项目名称 Project Name	无锡市梁溪区威孚地块规划幼儿园新建工程项目		
子项名称 Sub-Project	幼儿园教学楼装饰		
项目负责人 Principal in charge	朱晓娇		
专业负责人 Discipline Responsible	朱晓娇		
工程编号 Project No.	23-2368		
职责 Responsibility	姓名 Name	签字 Signature	
审定 Approved by	白杨		
审核 Reviewed by	姚杰斌		
复核 Checked by	华国洪		
设计 Designed by	朱晓娇		
绘图 Drawn by	朱晓娇		
图纸名称 Sheet Title	一层D男女卫生间平、顶面图		
专业 Discipline	建筑 Architecture	阶段 Stage	施工图 Construction Drawing
日期 Date	2024.07	阶码 Stage No.	S01
比例 proportion	见图	版次 Rev.	A
图号 Sheet No.	1D-P/T		
执业签章 Registration Stamp			
出图签章 Release Stamp			
本图须加盖出图签章,否则一律无效 Invalid Unless Stamped			

设计单位  
Design Institute



江苏省科佳工程设计有限公司  
JIANGSU KEJIA ENGINEERING DESIGN CO., LTD.

设计证书号: A232000497

注释  
NOTES

建设单位  
Client

无锡市梁溪区教育局

项目名称  
Project Name

无锡市梁溪区戚孚地块规划幼儿园新建工程项目

子项名称  
Sub-Project

幼儿园教学楼装饰

项目负责人  
Principal in charge

朱晓娇

专业负责人  
Discipline Responsible

朱晓娇

工程编号  
Project No.

23-2368

职责  
Responsibility

姓名  
Name

审定  
Approved by

白杨

审核  
Reviewed by

姚杰斌

复核  
Checked by

华国洪

设计  
Desinged by

朱晓娇

绘图  
Drawn by

朱晓娇

图纸名称  
Sheet Title

一层D卫生间立面图

专业  
Discipline

建筑  
Stage

日期  
Date

2024.07 阶码  
Stage No. S01

比例  
proportion

见图  
Rev. A


图号  
Sheet No.

1D-EL-01

执业签章  
Registration Stamp

出图签章  
Release Stamp

本图须加盖出图签章, 否则一律无效  
Invalid Unless Stamped

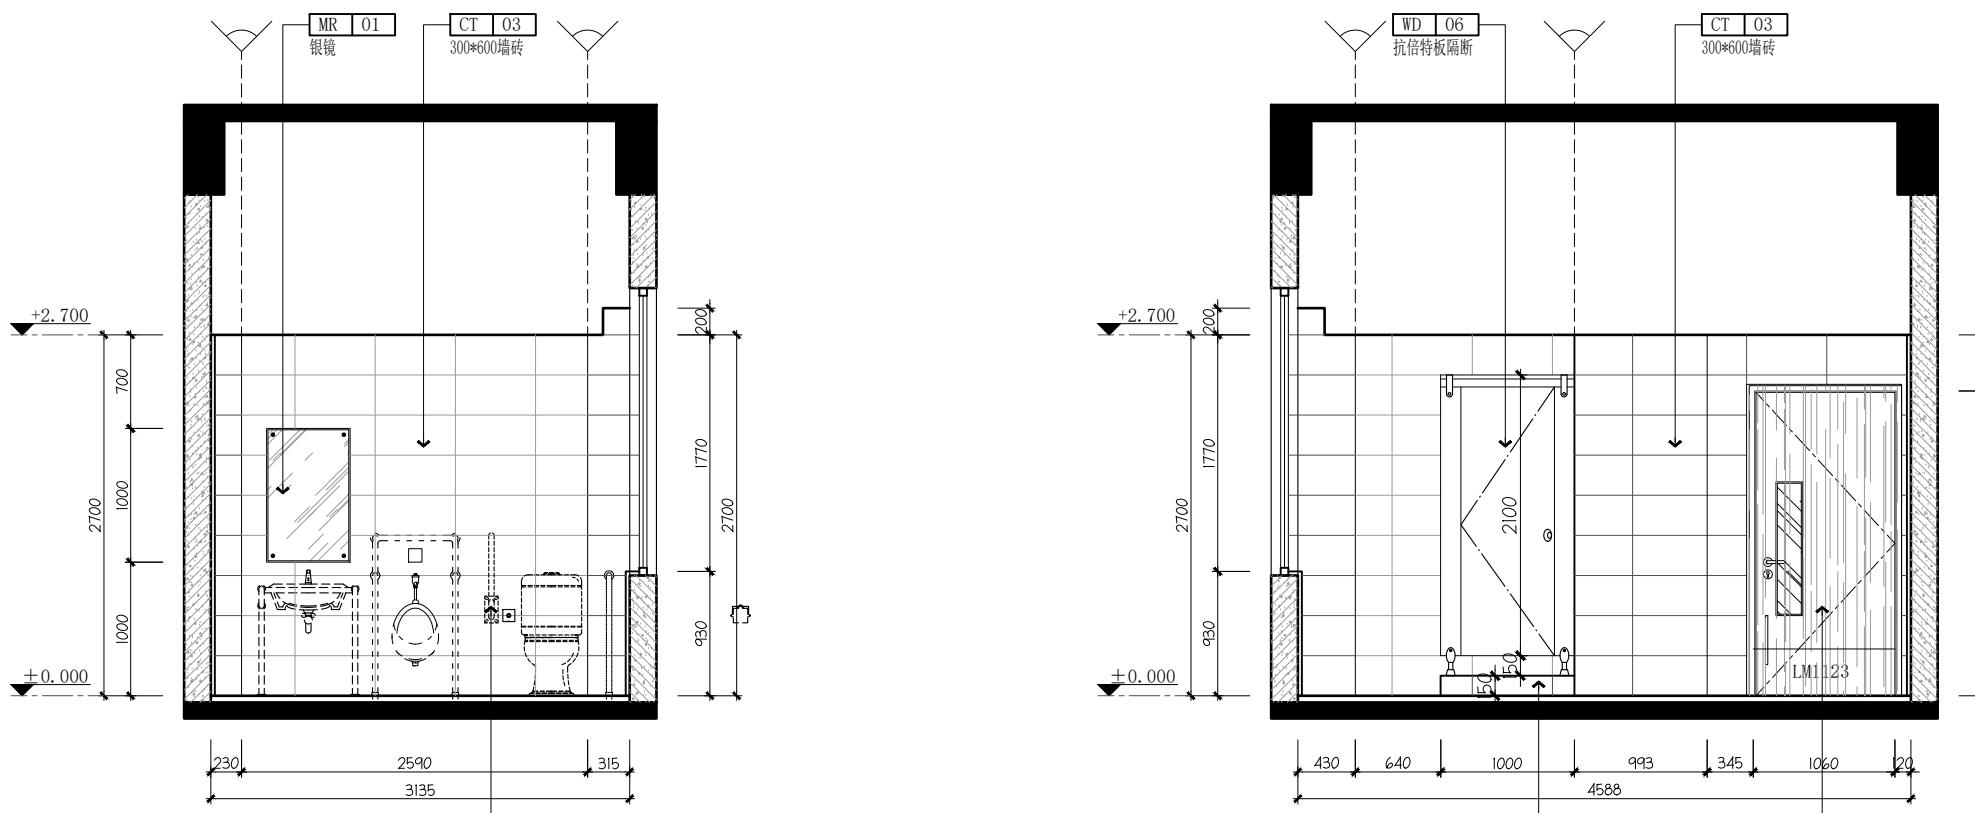


01 ELEVATION

D卫生间立面图 SCALE:1/40

02 ELEVATION

D卫生间立面图 SCALE:1/40

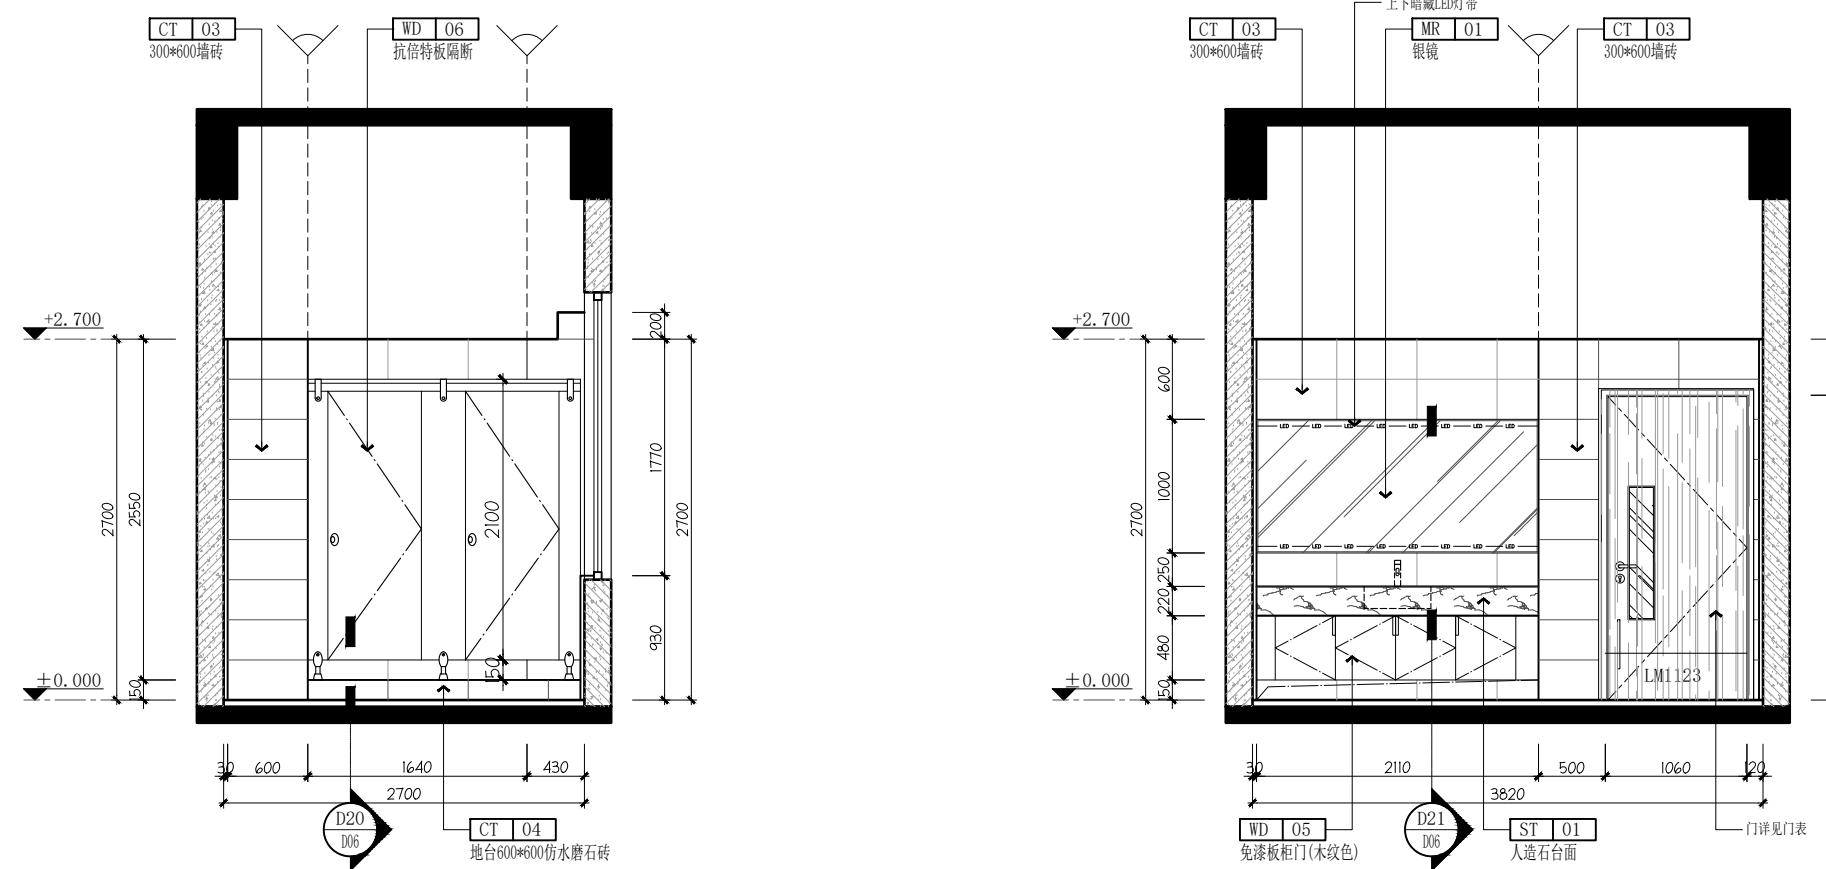

03 ELEVATION

D卫生间立面图 SCALE:1/40

04 ELEVATION

D卫生间立面图 SCALE:1/40

设计单位  
Design Institute



江苏省科佳工程设计有限公司  
JIANGSU KEJIA ENGINEERING DESIGN CO., LTD.

设计证书号: A232000497

注释  
NOTES

建设单位  
Client

无锡市梁溪区教育局

项目名称  
Project Name 无锡市梁溪区威孚地块规划幼儿园新建工程项目

子项名称  
Sub-Project 幼儿园教学楼装饰

项目负责人  
Principal in charge 朱晓娇

专业负责人  
Discipline Responsible 朱晓娇

工程编号  
Project No. 23-2368

职责  
Responsibility 姓名  
Name 签字  
Signature

审定  
Approved by 白杨

审核  
Reviewed by 姚杰斌

复核  
Checked by 华国洪

设计  
Designed by 朱晓娇

绘图  
Drawn by 朱晓娇

图纸名称  
Sheet Title 一层D卫生间立面图

专业  
Discipline 建筑 阶段  
Stage 施工图

日期  
Date 2024.07 阶码  
Stage No. S01


比例  
proportion 见图 版次  
Rev. A

图号  
Sheet No. 1D-EL-02


执业签章  
Registration Stamp

出图签章  
Release Stamp

本图须加盖出图签章, 否则一律无效  
Invalid Unless Stamped

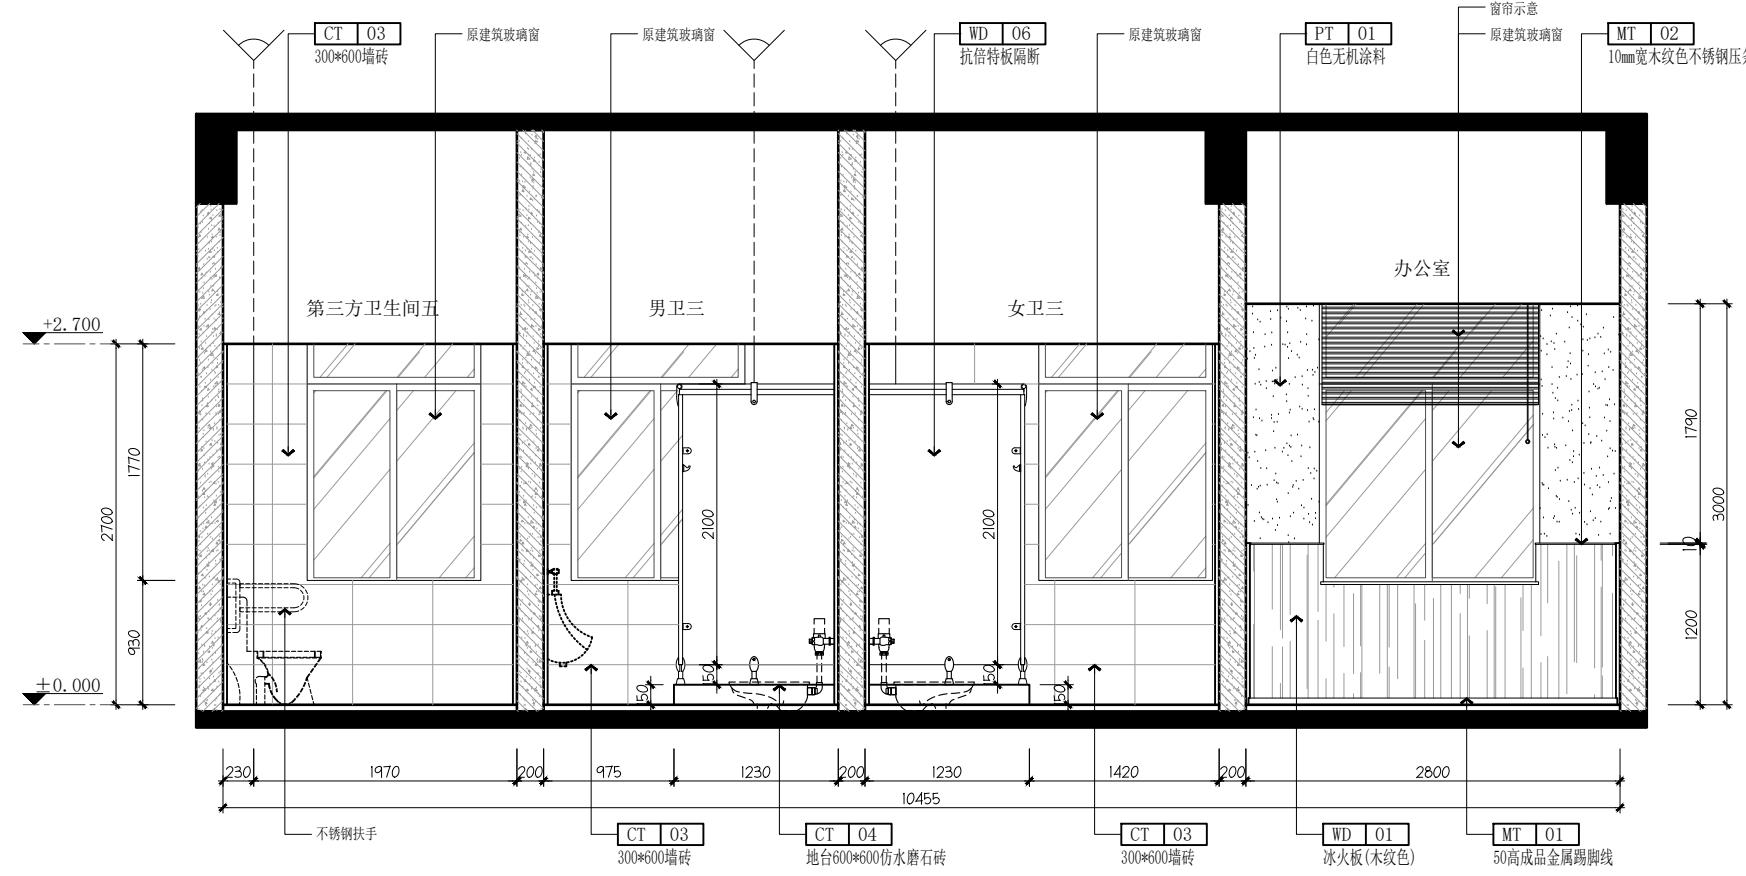

05 ELEVATION  
D卫生间立面图 SCALE:1/40

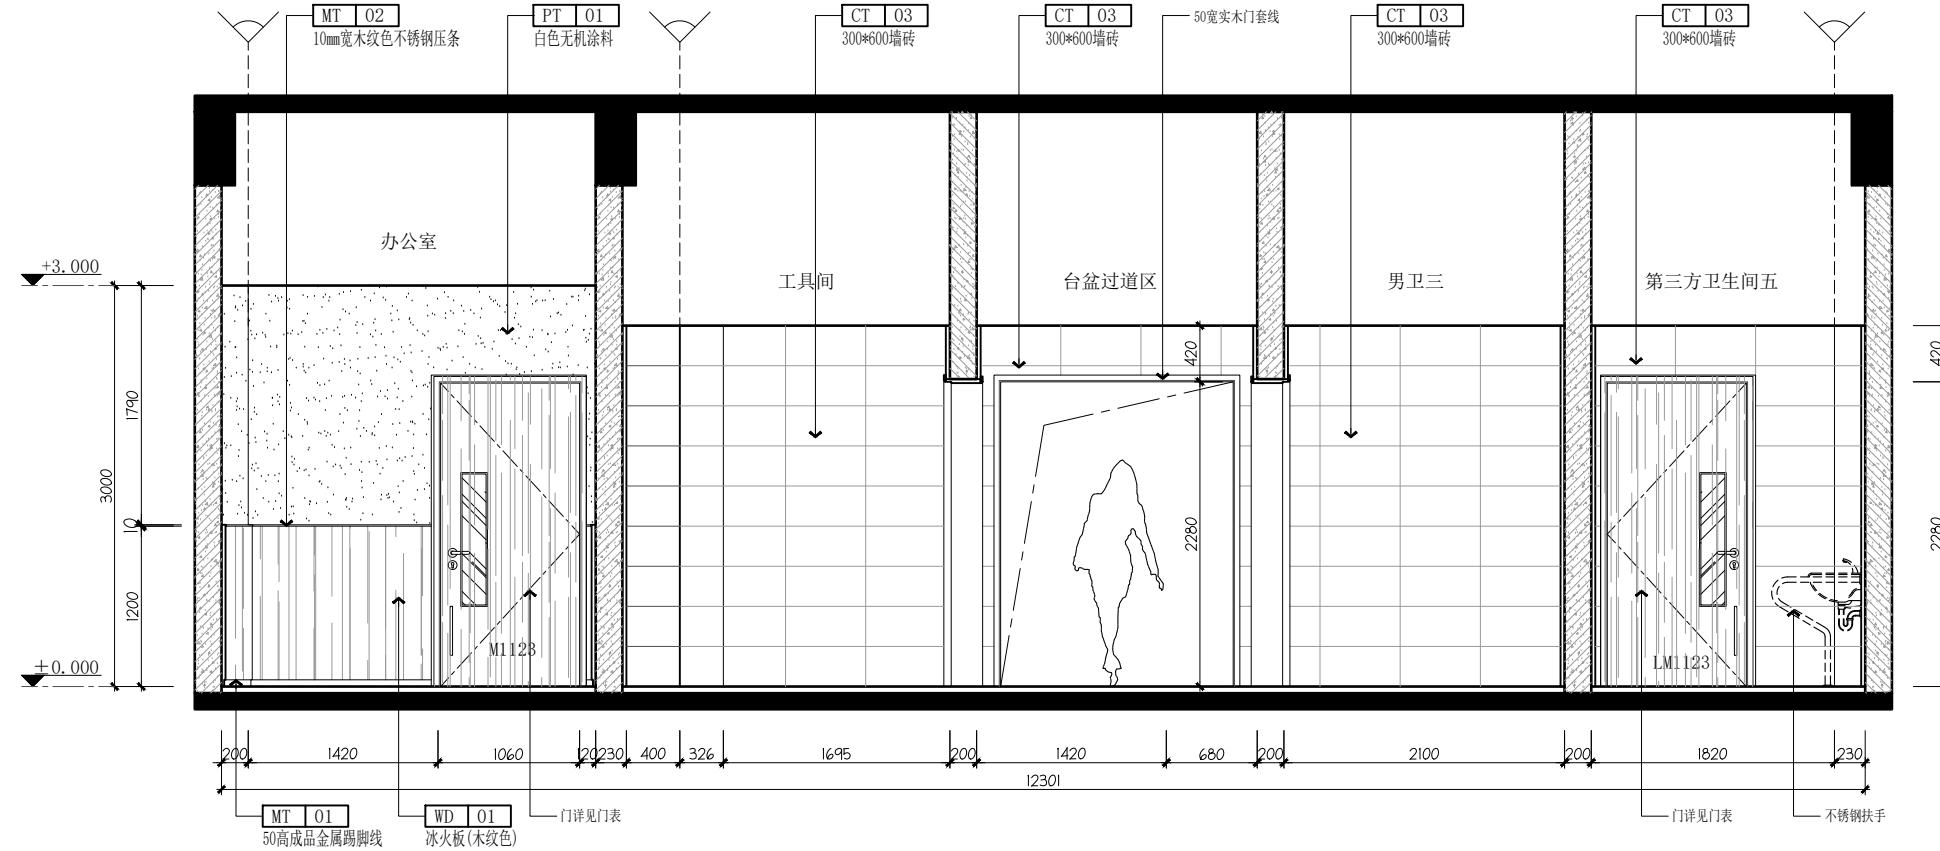

06 ELEVATION  
D卫生间立面图 SCALE:1/40



江苏省科佳工程设计有限公司  
JIANGSU KEJIA ENGINEERING DESIGN CO., LTD.

设计证书号: A232000497

注释  
NOTES建设单位  
Client

无锡市梁溪区教育局

项目名称 Project Name	无锡市梁溪区戚墅地块规划幼儿园新建工程项目	
----------------------	-----------------------	--

子项名称 Sub-Project	幼儿园教学楼装饰	
---------------------	----------	--

项目负责人 Principal in charge	朱晓娇	
------------------------------	-----	--

专业负责人 Discipline Responsible	朱晓娇	
---------------------------------	-----	--

工程编号 Project No.	23-2368	
---------------------	---------	--

职责 Responsibility	姓名 Name	签字 Signature
----------------------	------------	-----------------

审定 Approved by	白杨	
-------------------	----	--

审核 Reviewed by	姚杰斌	
-------------------	-----	--

复核 Checked by	华国洪	
------------------	-----	--

设计 Desinged by	朱晓娇	
-------------------	-----	--

绘图 Drawn by	朱晓娇	
----------------	-----	--

图纸名称 Sheet Title	一层E过道平.顶面图	
---------------------	------------	--

专业 Discipline	建筑	阶段 Stage	施工图
------------------	----	-------------	-----

日期 Date	2024.07	阶码 Stage No.	S01
------------	---------	-----------------	-----

比例 proportion	见图	版次 Rev.	A
------------------	----	------------	---


图号 Sheet No.	1E-P/T		
-----------------	--------	--	--

执业签章 Registration Stamp			
----------------------------	--	--	--


出图签章 Release Stamp			
-----------------------	--	--	--

本图须加盖出图签章,否则一律无效  
Invalid Unless Stamped

工艺	朱晓娇
总图	朱晓娇
建筑	朱晓娇
结构	朱伟
给排水	张井
暖通	王慧华
电气	李晓芳
动力	李晓芳
备注	朱晓娇

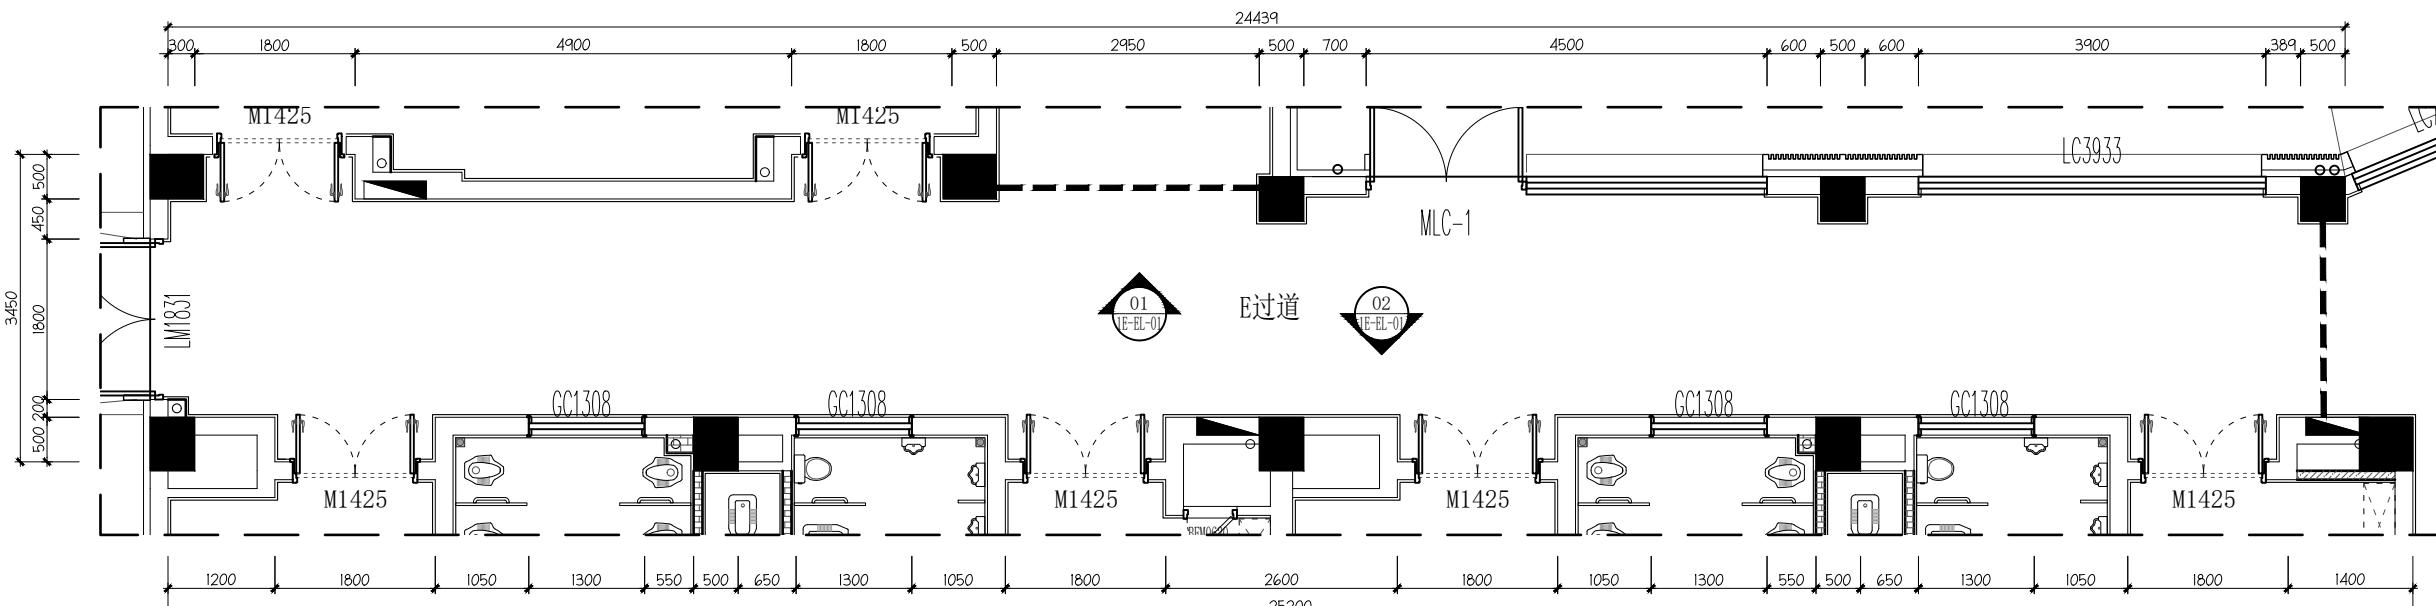

PLANE LAYOUT PLAN  
1E-P 一层E过道平面图 SCALE 1:60@A2

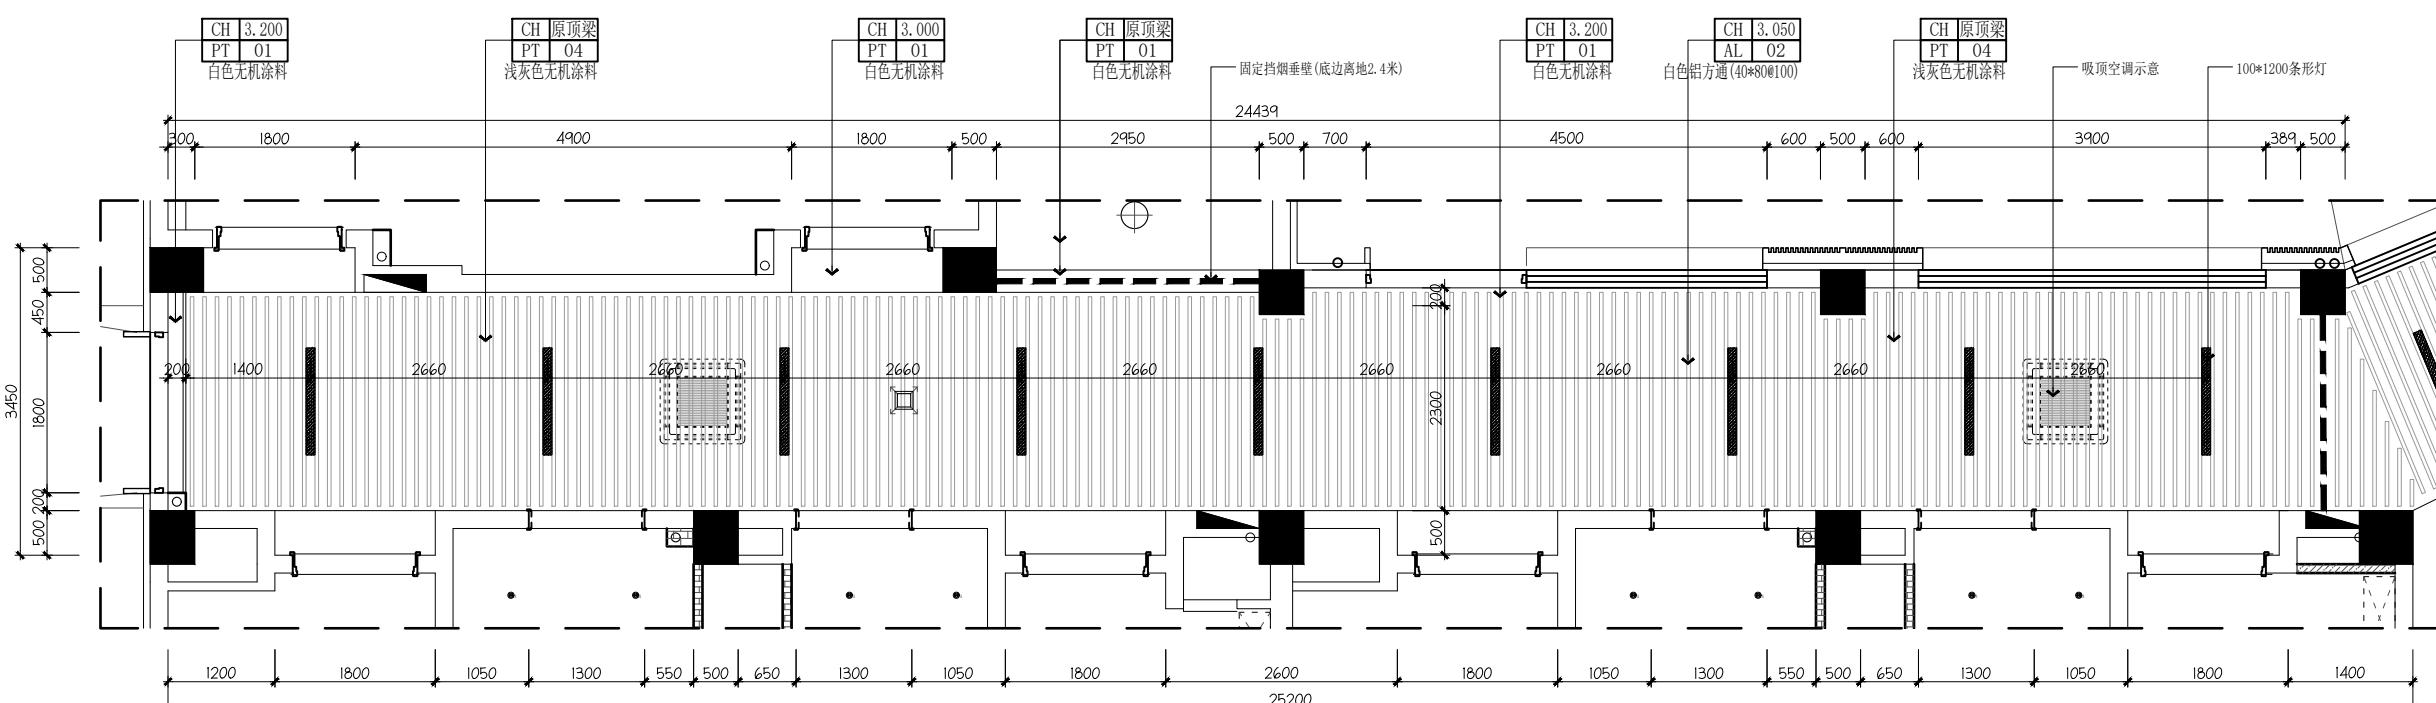

REFLAECTED CEILING PLAN  
1E-T 一层E过道顶面图 SCALE 1:60@A2

设计单位  
Design Institute



江苏省科佳工程设计有限公司  
JIANGSU KEJIA ENGINEERING DESIGN CO., LTD.

设计证书号: A232000497

注释  
NOTES

建设单位  
Client

无锡市梁溪区教育局

项目名称  
Project Name 无锡市梁溪区戚墅地块规划幼儿园新建工程项目

子项名称  
Sub-Project 幼儿园教学楼装饰

项目负责人  
Principal in charge 朱晓娇

专业负责人  
Discipline Responsible 朱晓娇

工程编号  
Project No. 23-2368

职责  
Responsibility 姓名  
Name 签字  
Signature

审定  
Approved by 白杨

审核  
Reviewed by 姚杰斌

复核  
Checked by 华国洪

设计  
Designed by 朱晓娇

绘图  
Drawn by 朱晓娇

图纸名称  
Sheet Title 一层E过道立面图

专业  
Discipline 建筑 阶段  
Stage 施工图

日期  
Date 2024.07 阶码  
Stage No. S01



比例  
proportion 见图 版次  
Rev. A

图号  
Sheet No. 1E-EL-01

执业签章  
Registration Stamp

出图签章  
Release Stamp

本图须加盖出图签章,否则一律无效  
Invalid Unless Stamped

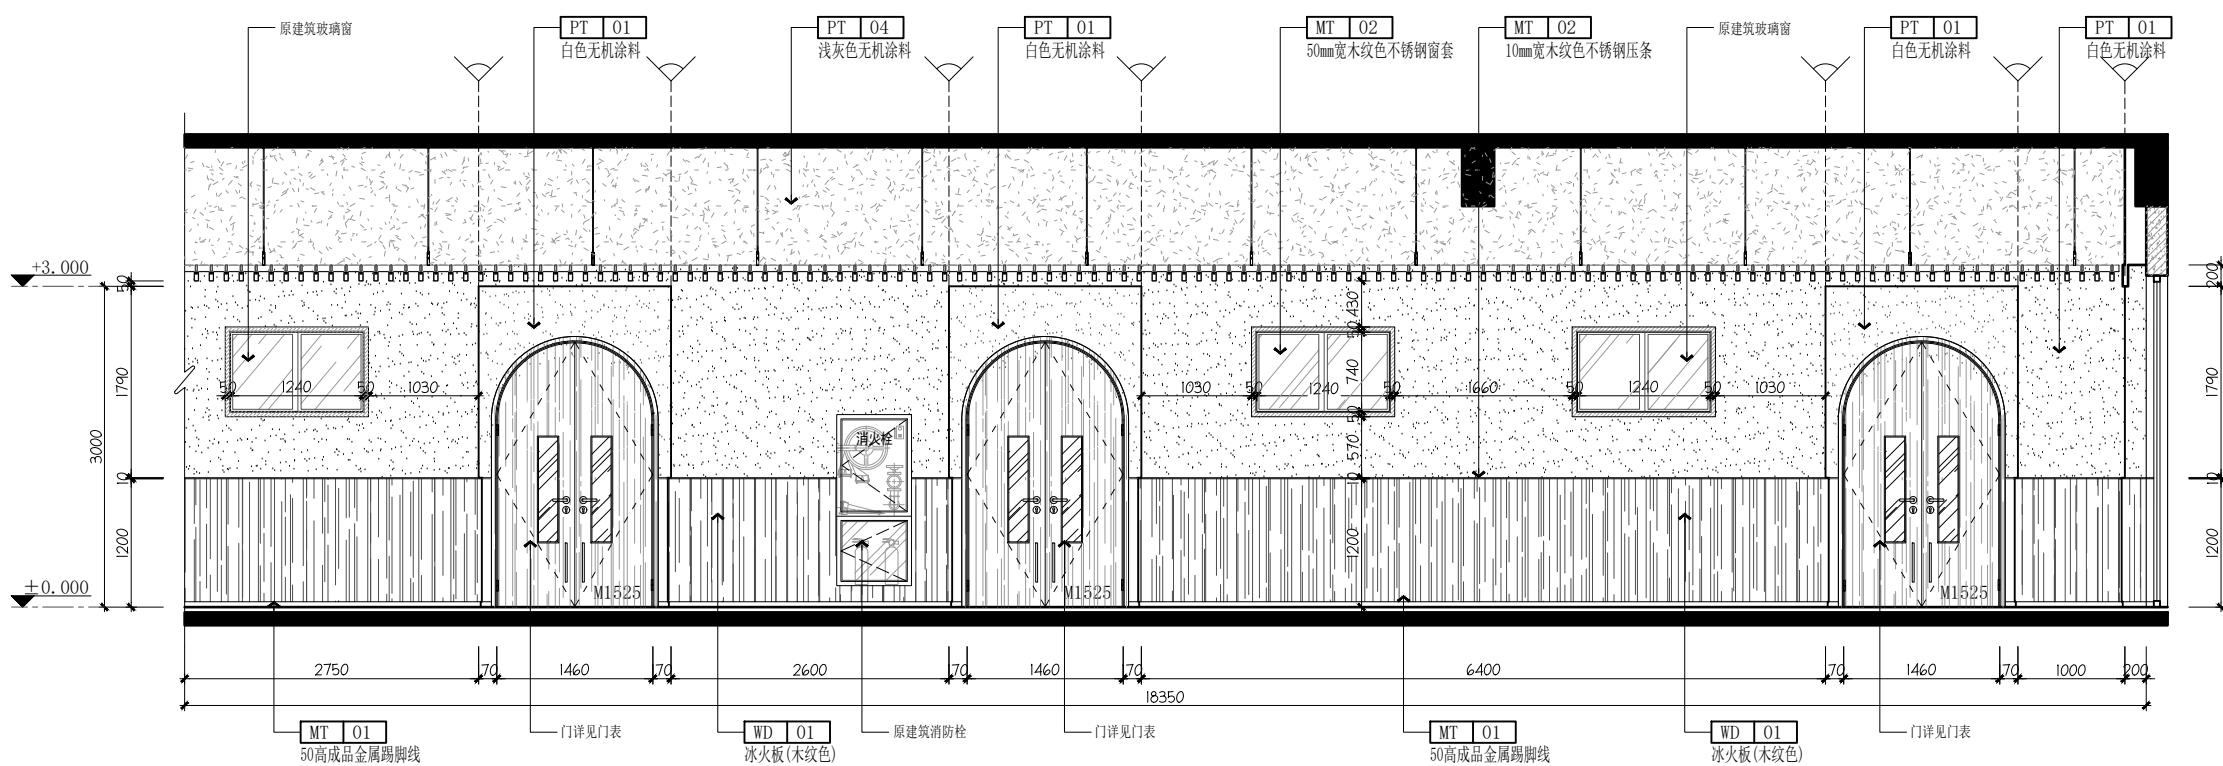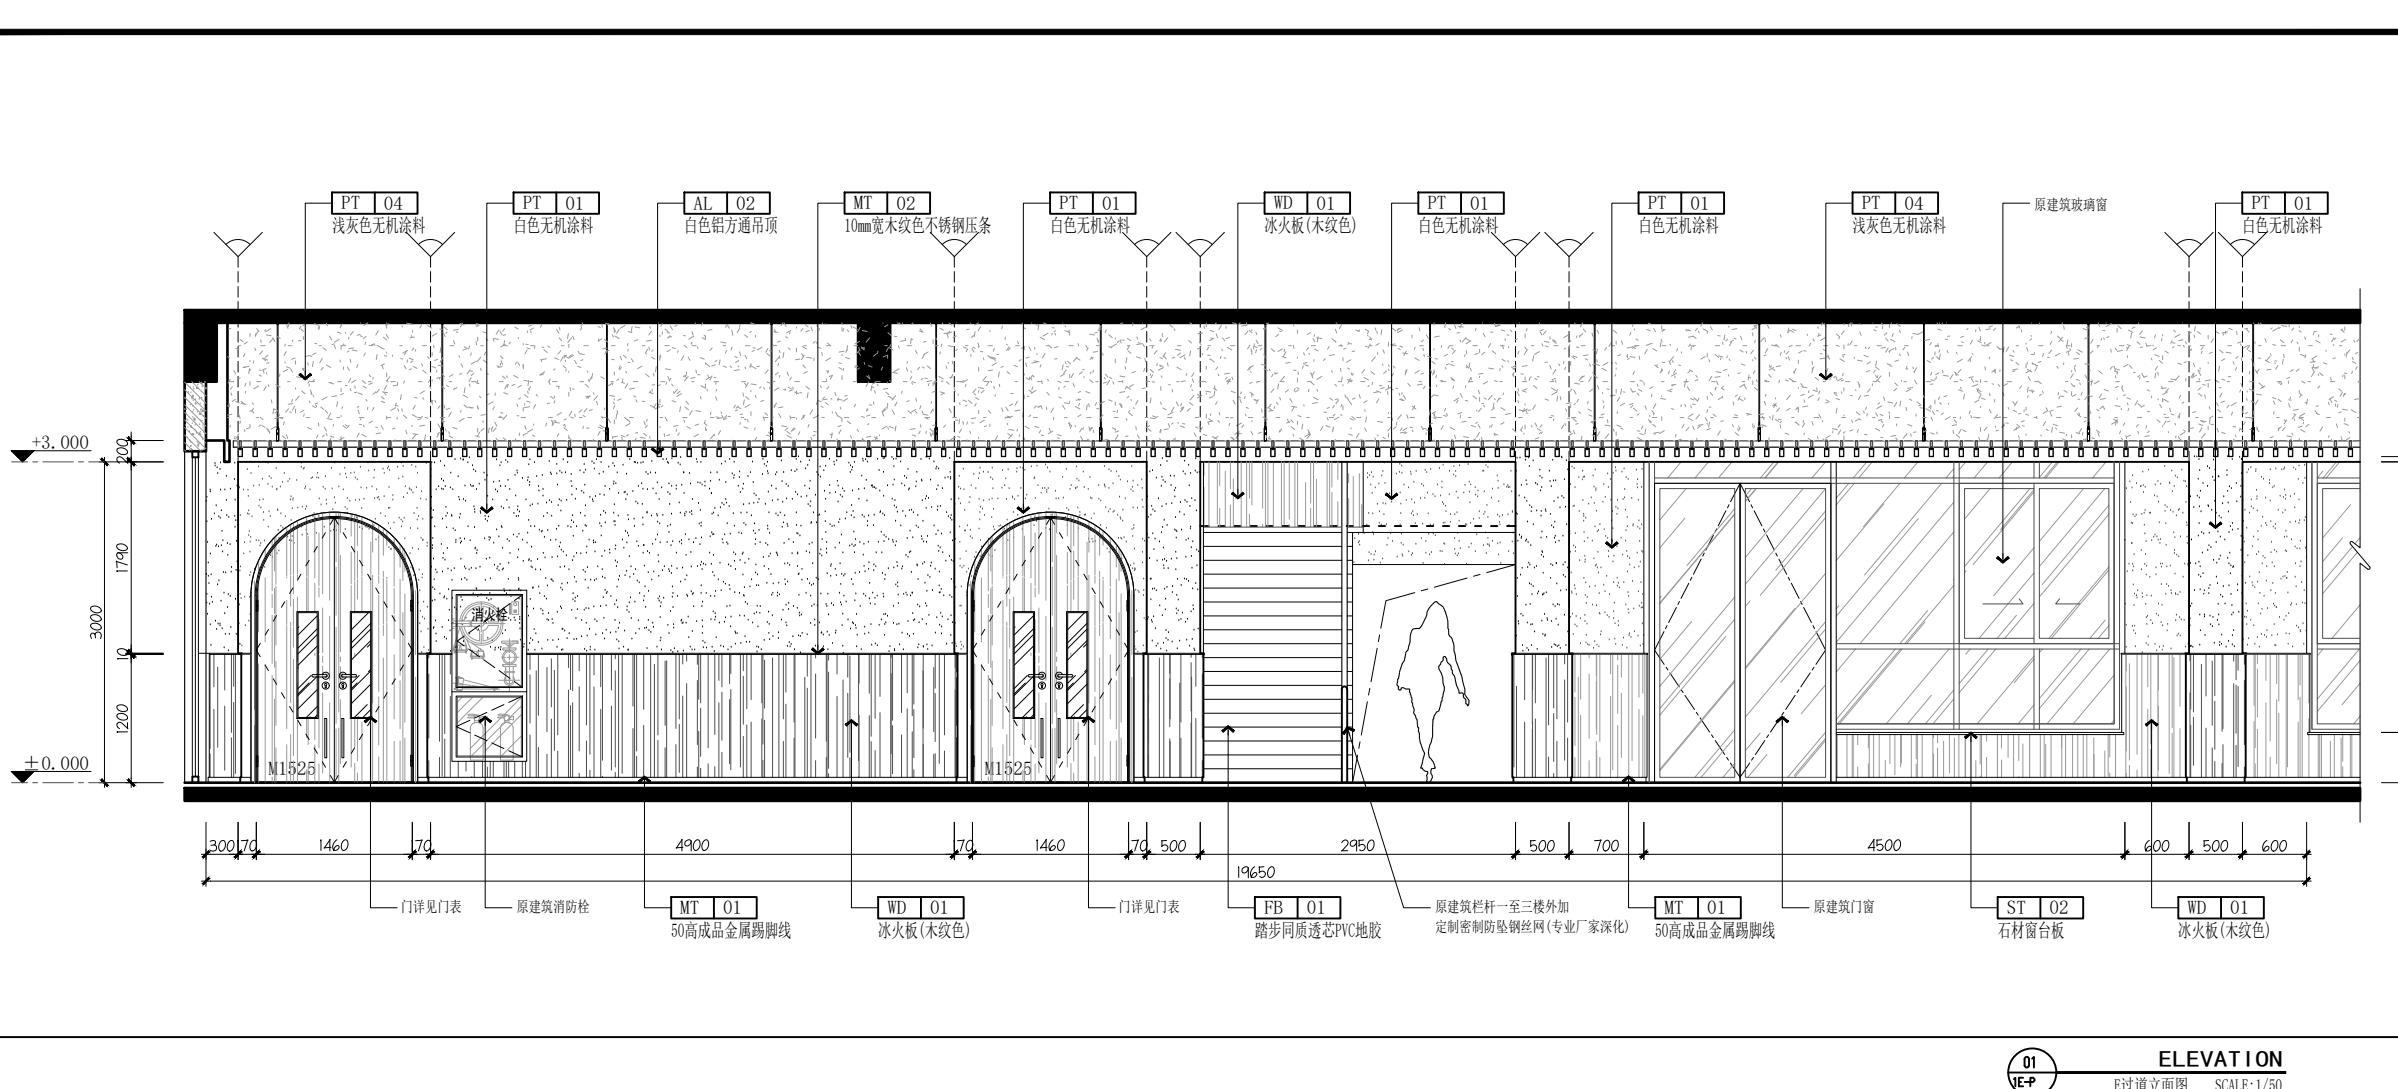

注:其它过道立面均参考此做法。