

姓名 NAME	-
注册印章号 REGISTERED SIGNET NO.	-
注册证书号 REGISTERED CERTIFICATE NO.	-

建设单位 CLIENT	扬州市江都区樊川镇人民政府
----------------	---------------



工程名称 PROJECT TITLE	樊川派出所及交警中队迁建工程
-----------------------	----------------


子项名称 SUB ITEM	新建建筑
------------------	------

项目总负责人 PROJECT NO.	邓成	邓成
审定 APPROVED BY	蔡士治	蔡士治
审核 AUDIT	於煌	於煌
专业负责人 DISCIPLINE CHIEF	於煌	於煌
校对 CHECKED BY	李铁茹	李铁茹
设计 DESIGNED BY	裴彦军	裴彦军

二层给排水平面布置图

设计号 JOB NO.	ZC-2025-JS-YZ-01		
图别 DWC. CATEGORY	水施	版本号 VER. NO.	第一版
图号 DWC. NO.	A-2F-04	日期 DATE	202602

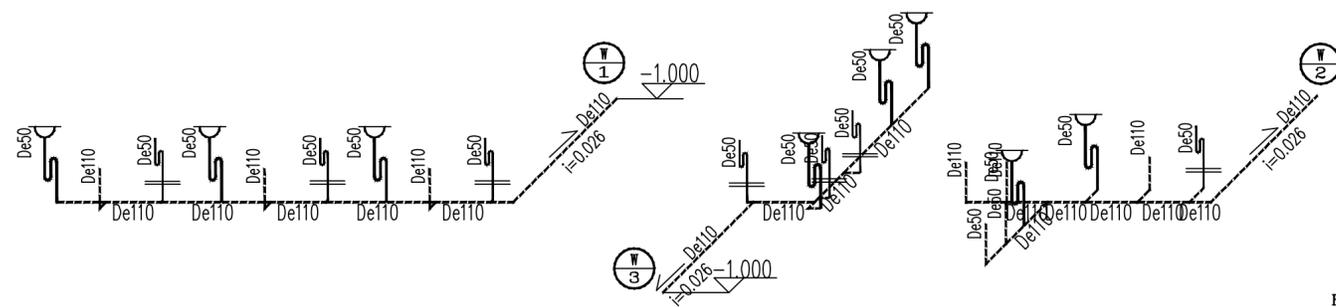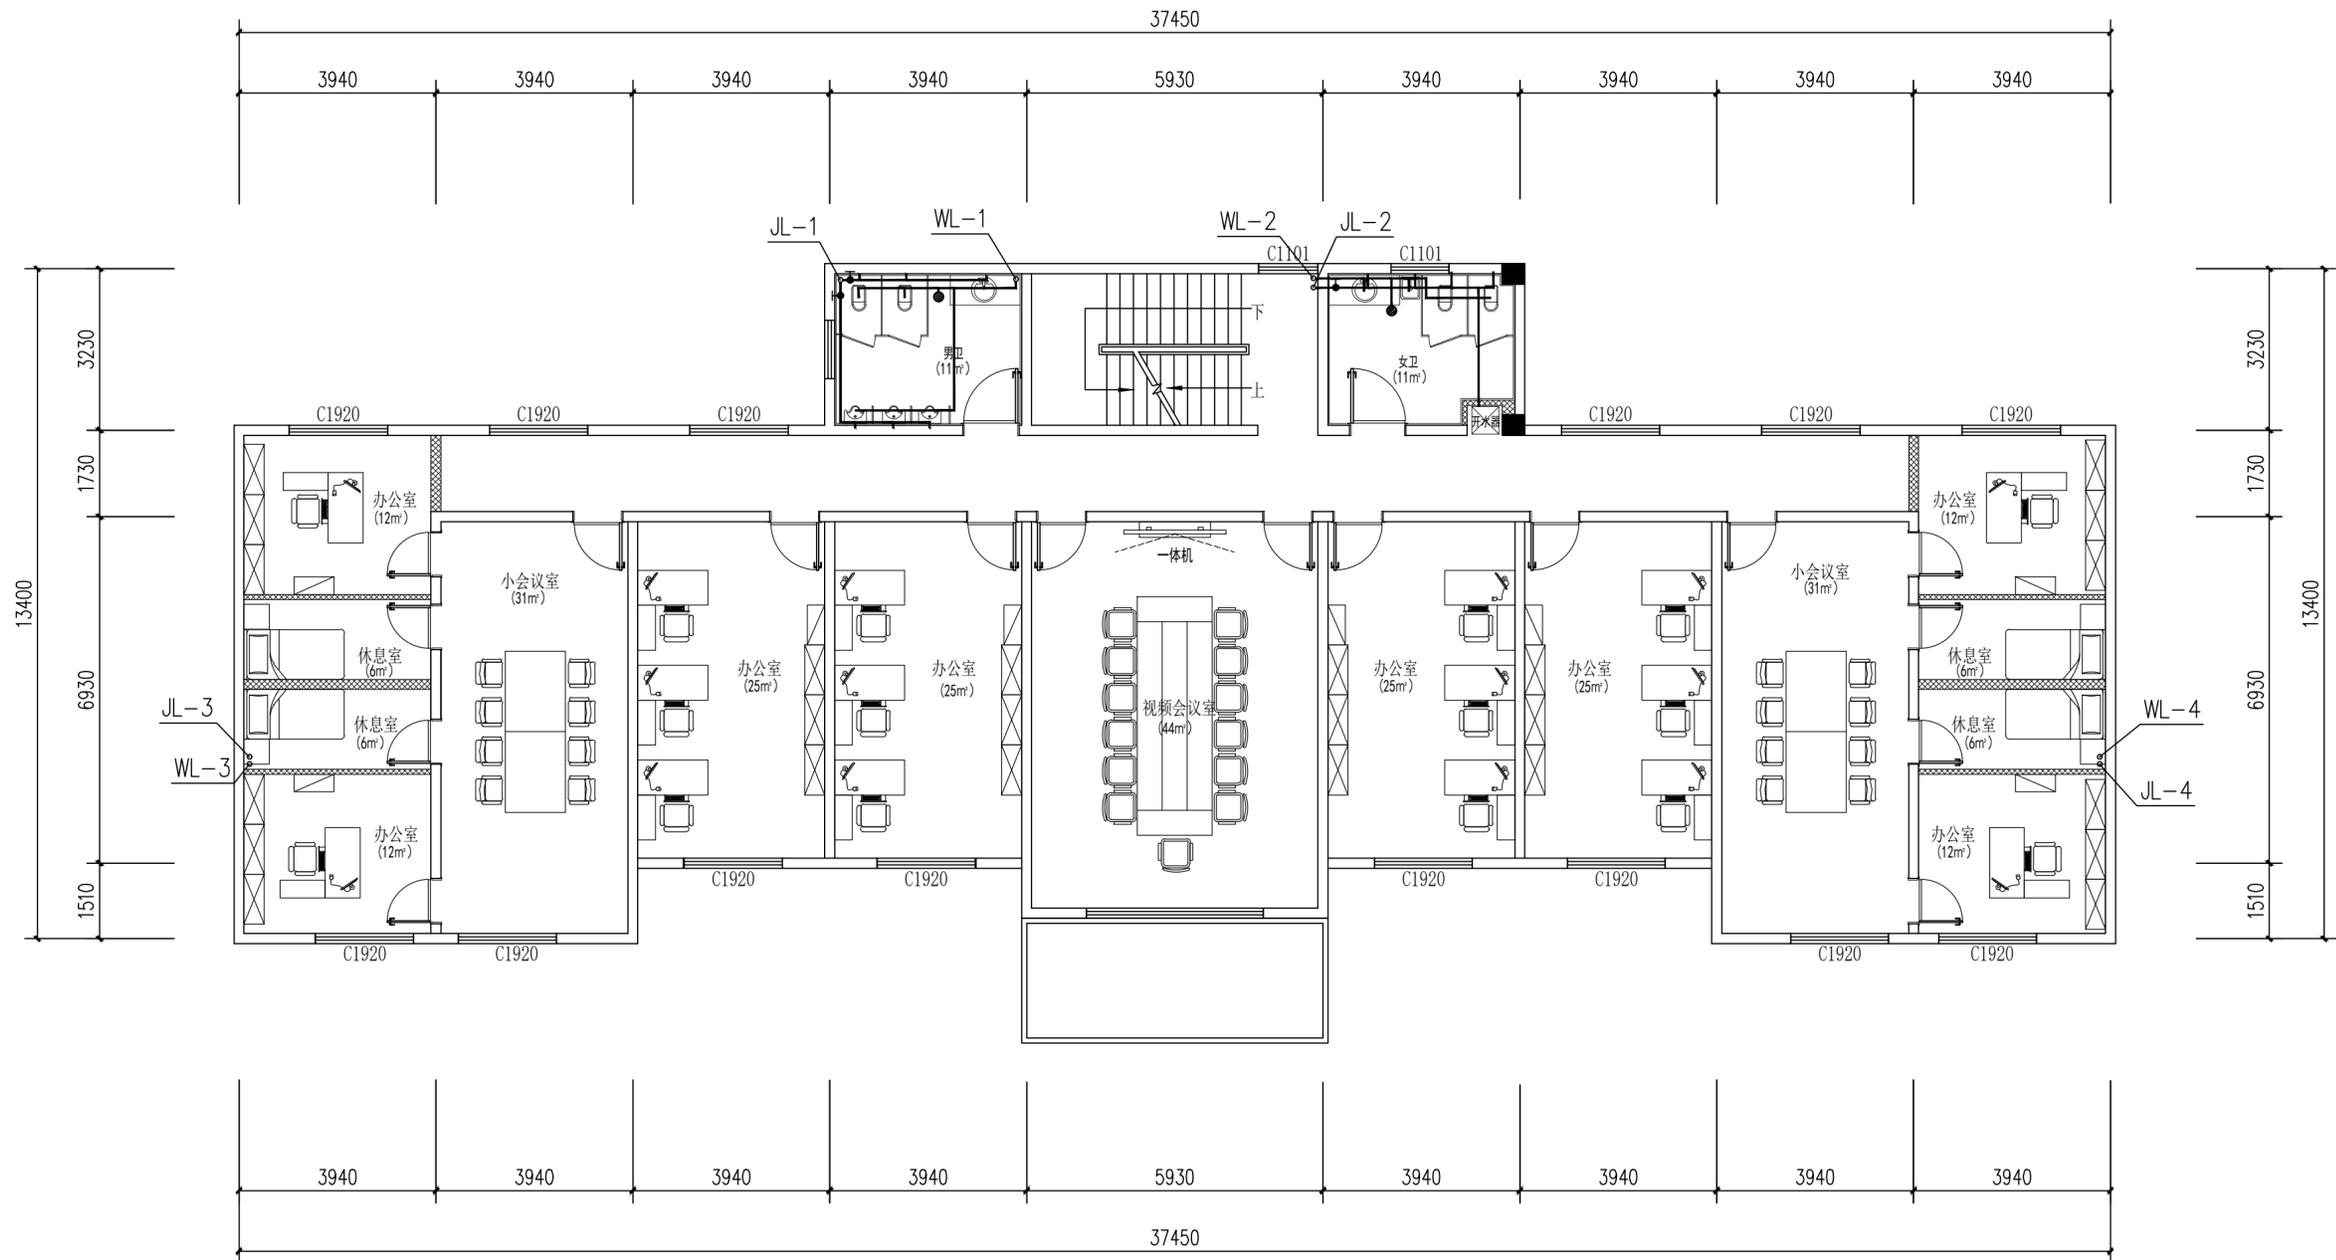

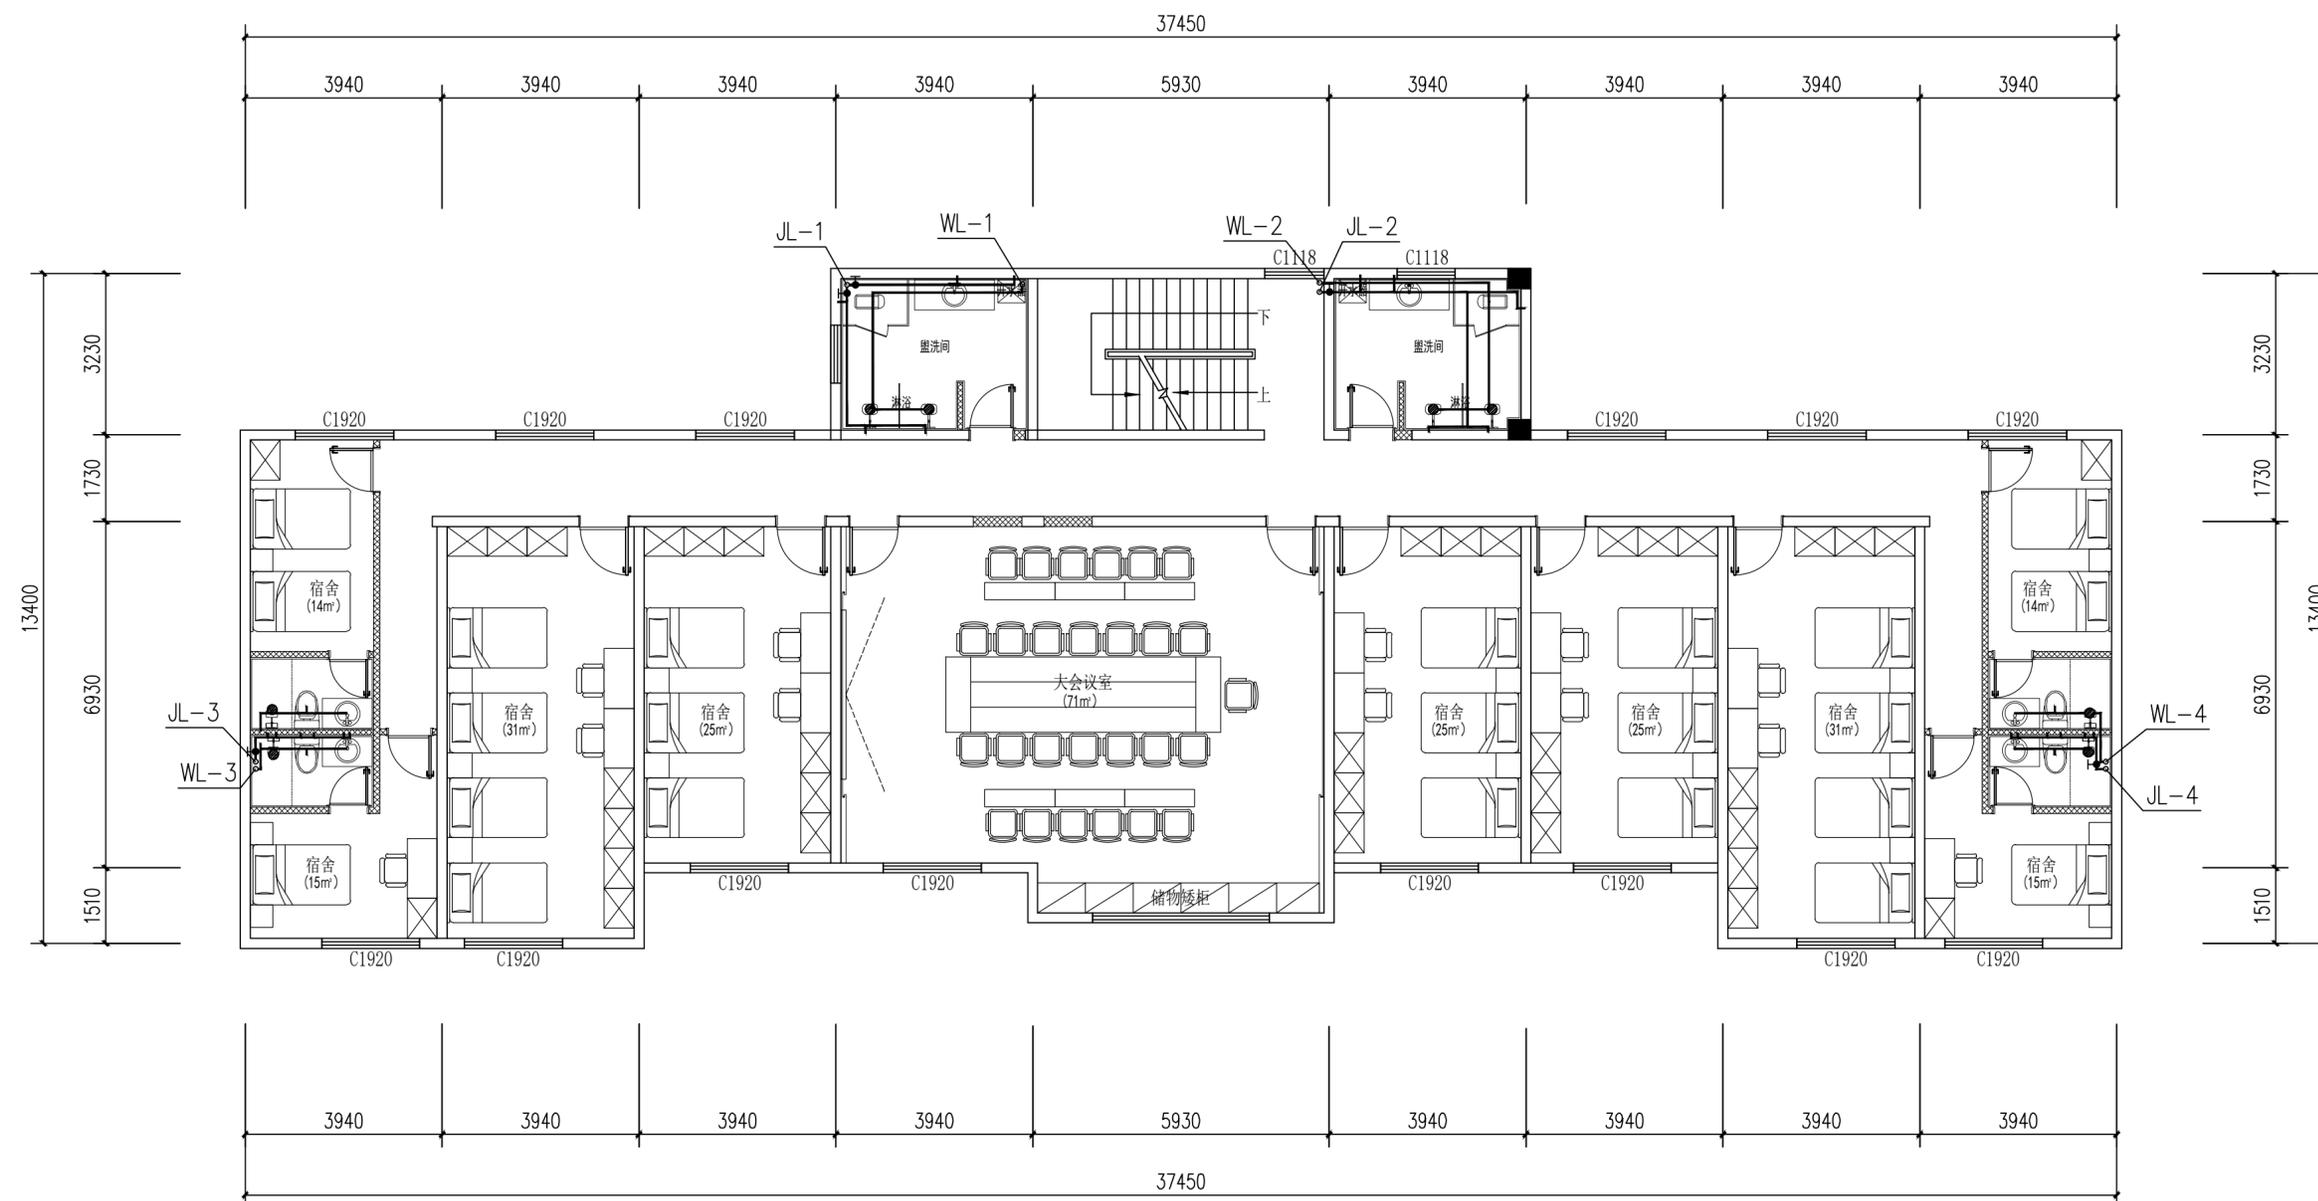

姓名 NAME	-
注册证书号 REGISTERED CERTIFICATE NO.	-

建设单位: 扬州市江都区樊川镇人民政府  
CLIENT


工程名称: 樊川镇派出所及交警中队迁建工程  
PROJECT TITLE

子项名称: 新建建筑  
SUB ITEM

项目总负责人 PROJECT NO.	邓成	邓成
审定 APPROVED BY	蔡士治	蔡士治
审核 AUDIT	於煌	於煌
专业负责人 DISCIPLINE CHIEF	於煌	於煌
校对 CHECKED BY	李铁茹	李铁茹
设计 DESIGNED BY	裴彦军	裴彦军

给排水系统图


设计号 JOB NO.	ZC-2025-JS-YZ-01		
图别 DWC. CATEGORY	水施	版本号 VER. NO.	第一版
图号 DWC. NO.	A-3F-04	日期 DATE	202602

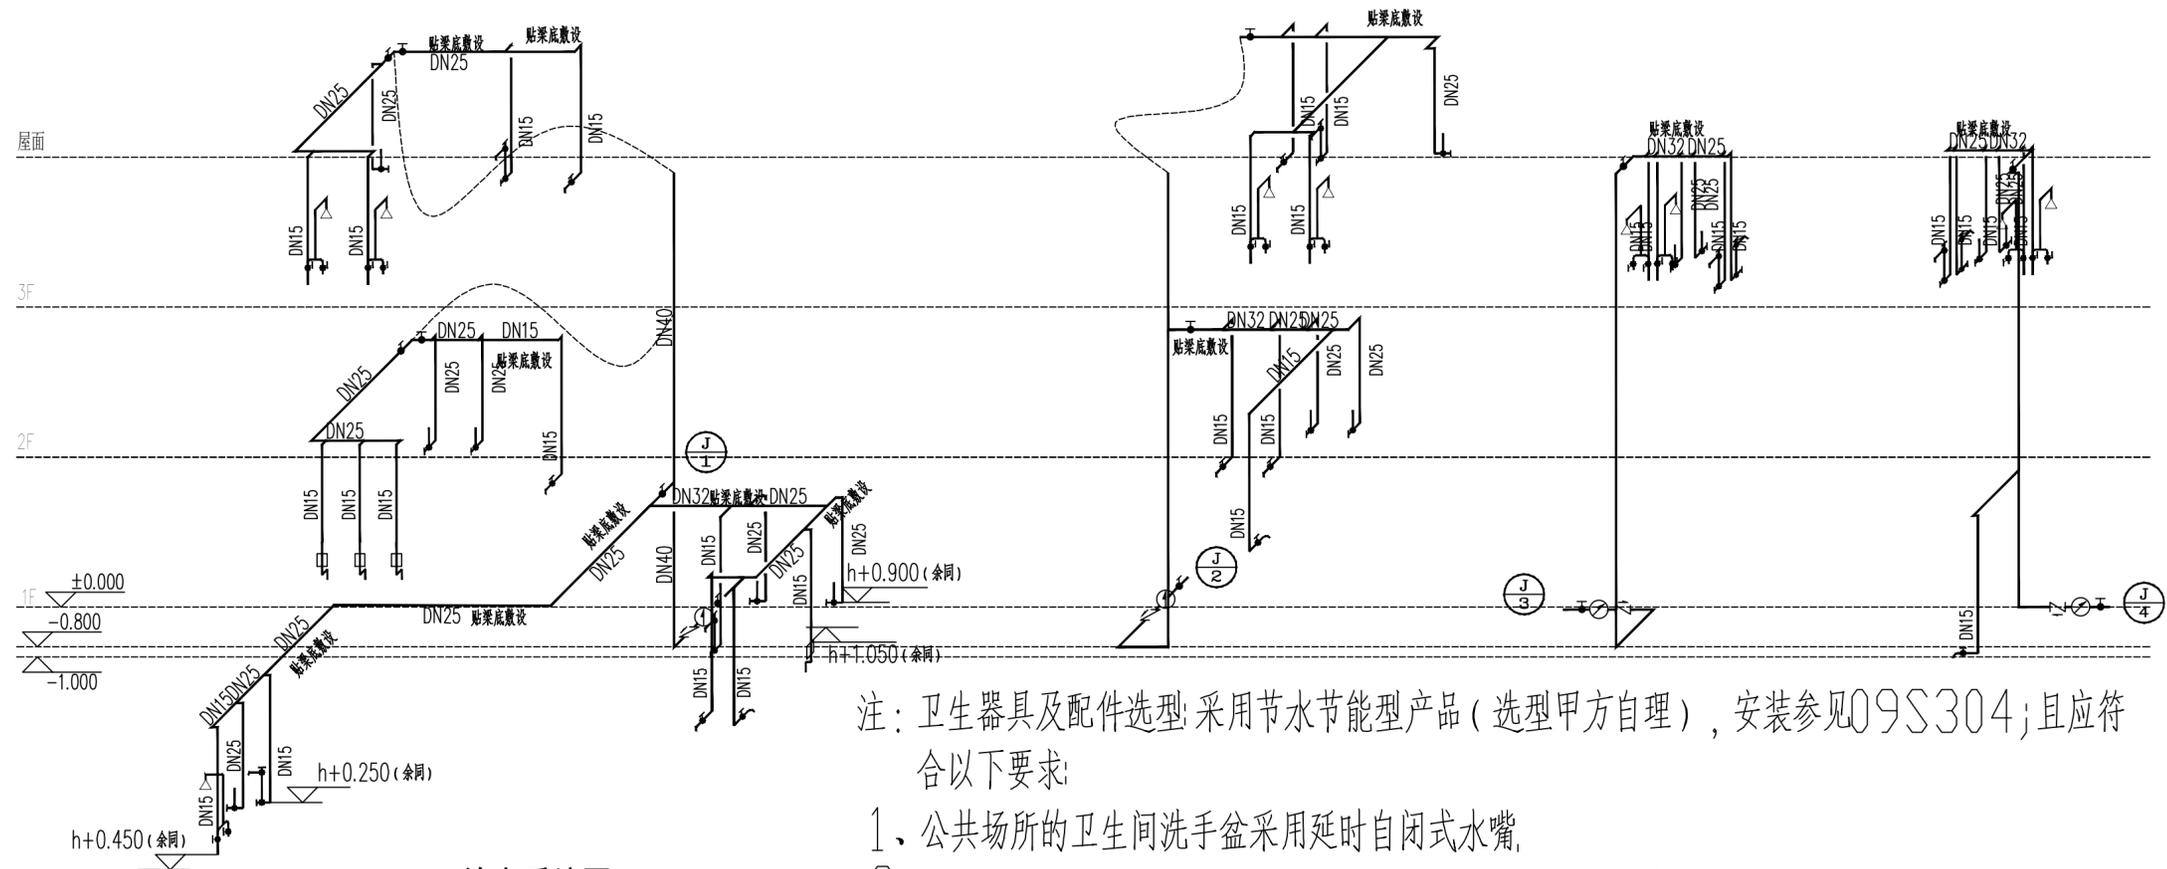

给水系统图 1:100

注: 卫生器具及配件选型: 采用节水节能型产品 (选型甲方自理), 安装参见09S304; 且应符合以下要求:

- 1、公共场所的卫生间洗手盆采用延时自闭式水嘴,
- 2、洗脸盆等卫生器具采用陶瓷片等密封性能良好耐用的水嘴,
- 3、卫生器具预留洞尺寸应根据甲方提供的洁具型号确定。
- 4、卫生间采用无水封密闭地漏, 存水弯水封高度均不小于50mm; 室内排水横支管的标准
- 5、小便器配套采用光电感应自动冲洗阀, 蹲式大便器采用延时自闭式冲洗阀, 蹲式大便器、小便器自带存水弯。

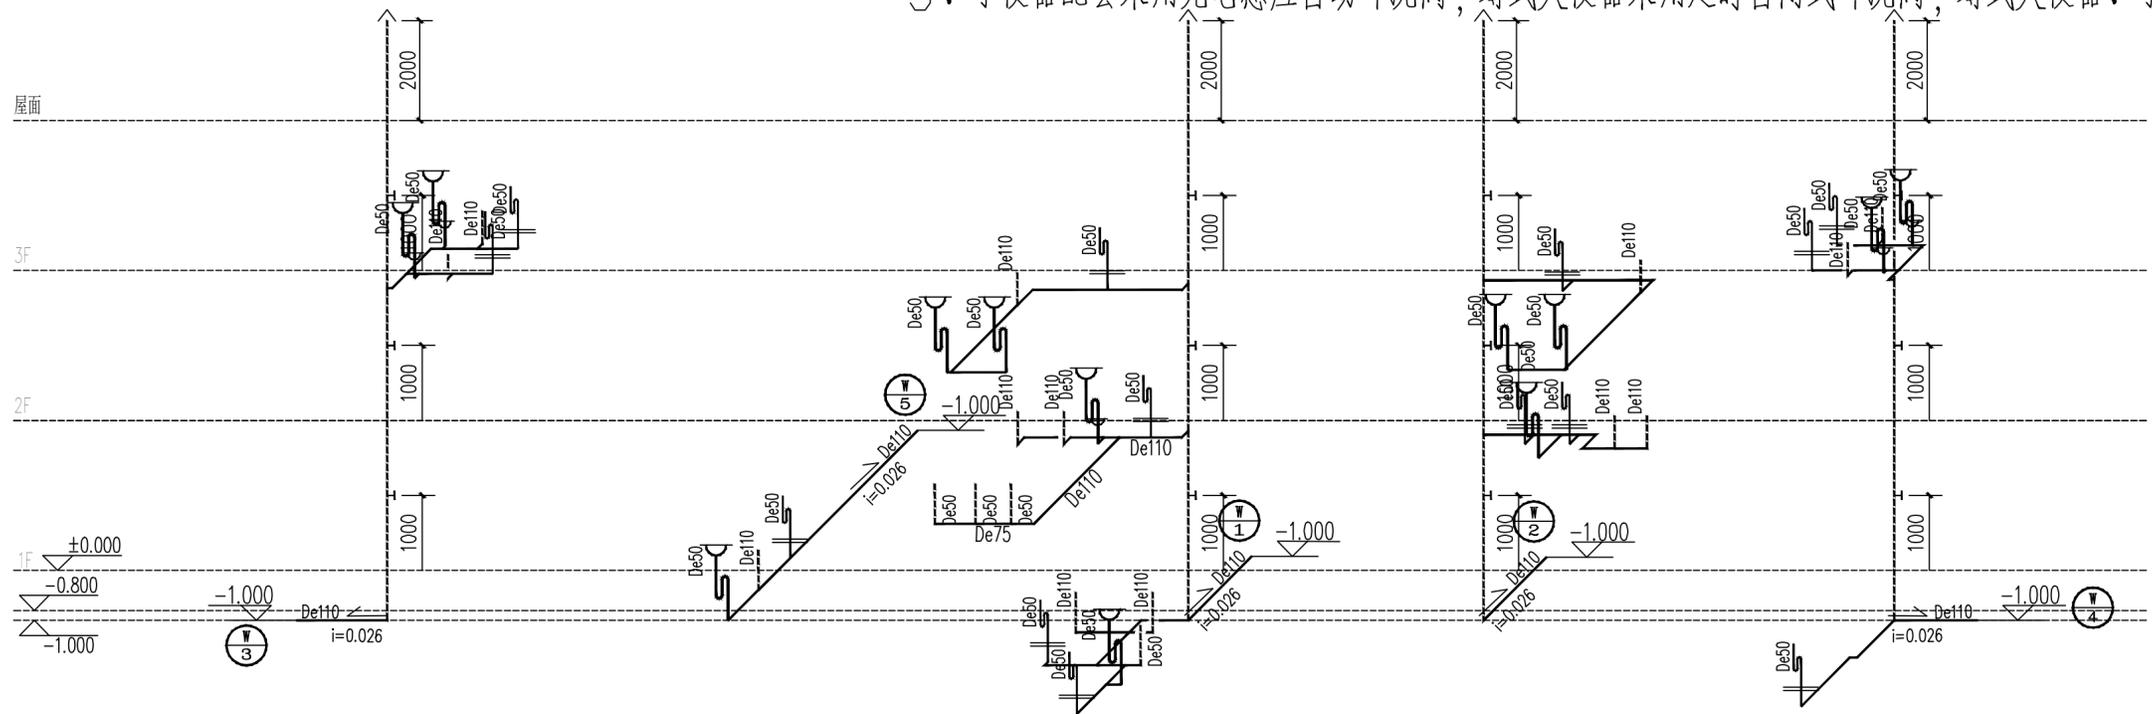

排水系统图 1:100

姓名 NAME	邓成
注册印章号 REGISTERED SIGNET NO.	5103062-001
注册证书号 REGISTERED CERTIFICATE NO.	215000941

建设单位: 扬州市江都区樊川镇人民政府  
CLIENT

工程名称: 樊川镇派出所及交警中队迁建工程  
PROJECT TITLE

子项名称: 入口北建筑  
SUB ITEM


项目总负责人 PROJECT NO.	邓成	邓成
审定 APPROVED BY	蔡士治	蔡士治
审核 AUDIT	邓成	邓成
专业负责人 DISCIPLINE CHIEF	邓成	邓成
校对 CHECKED BY	徐斌	徐斌
设计 DESIGNED BY	邹泉	邹泉

图名: DRAWING TITLE

入口北建筑给排水平面布置图

设计号 JOB NO.			
图别 DWC. CATEGORY	装饰	版本号 VER. NO.	第一版
图号 DWC. NO.	B-04	日期 DATE	202601

注: 所有图纸需经审查机构审查合格后方可施工

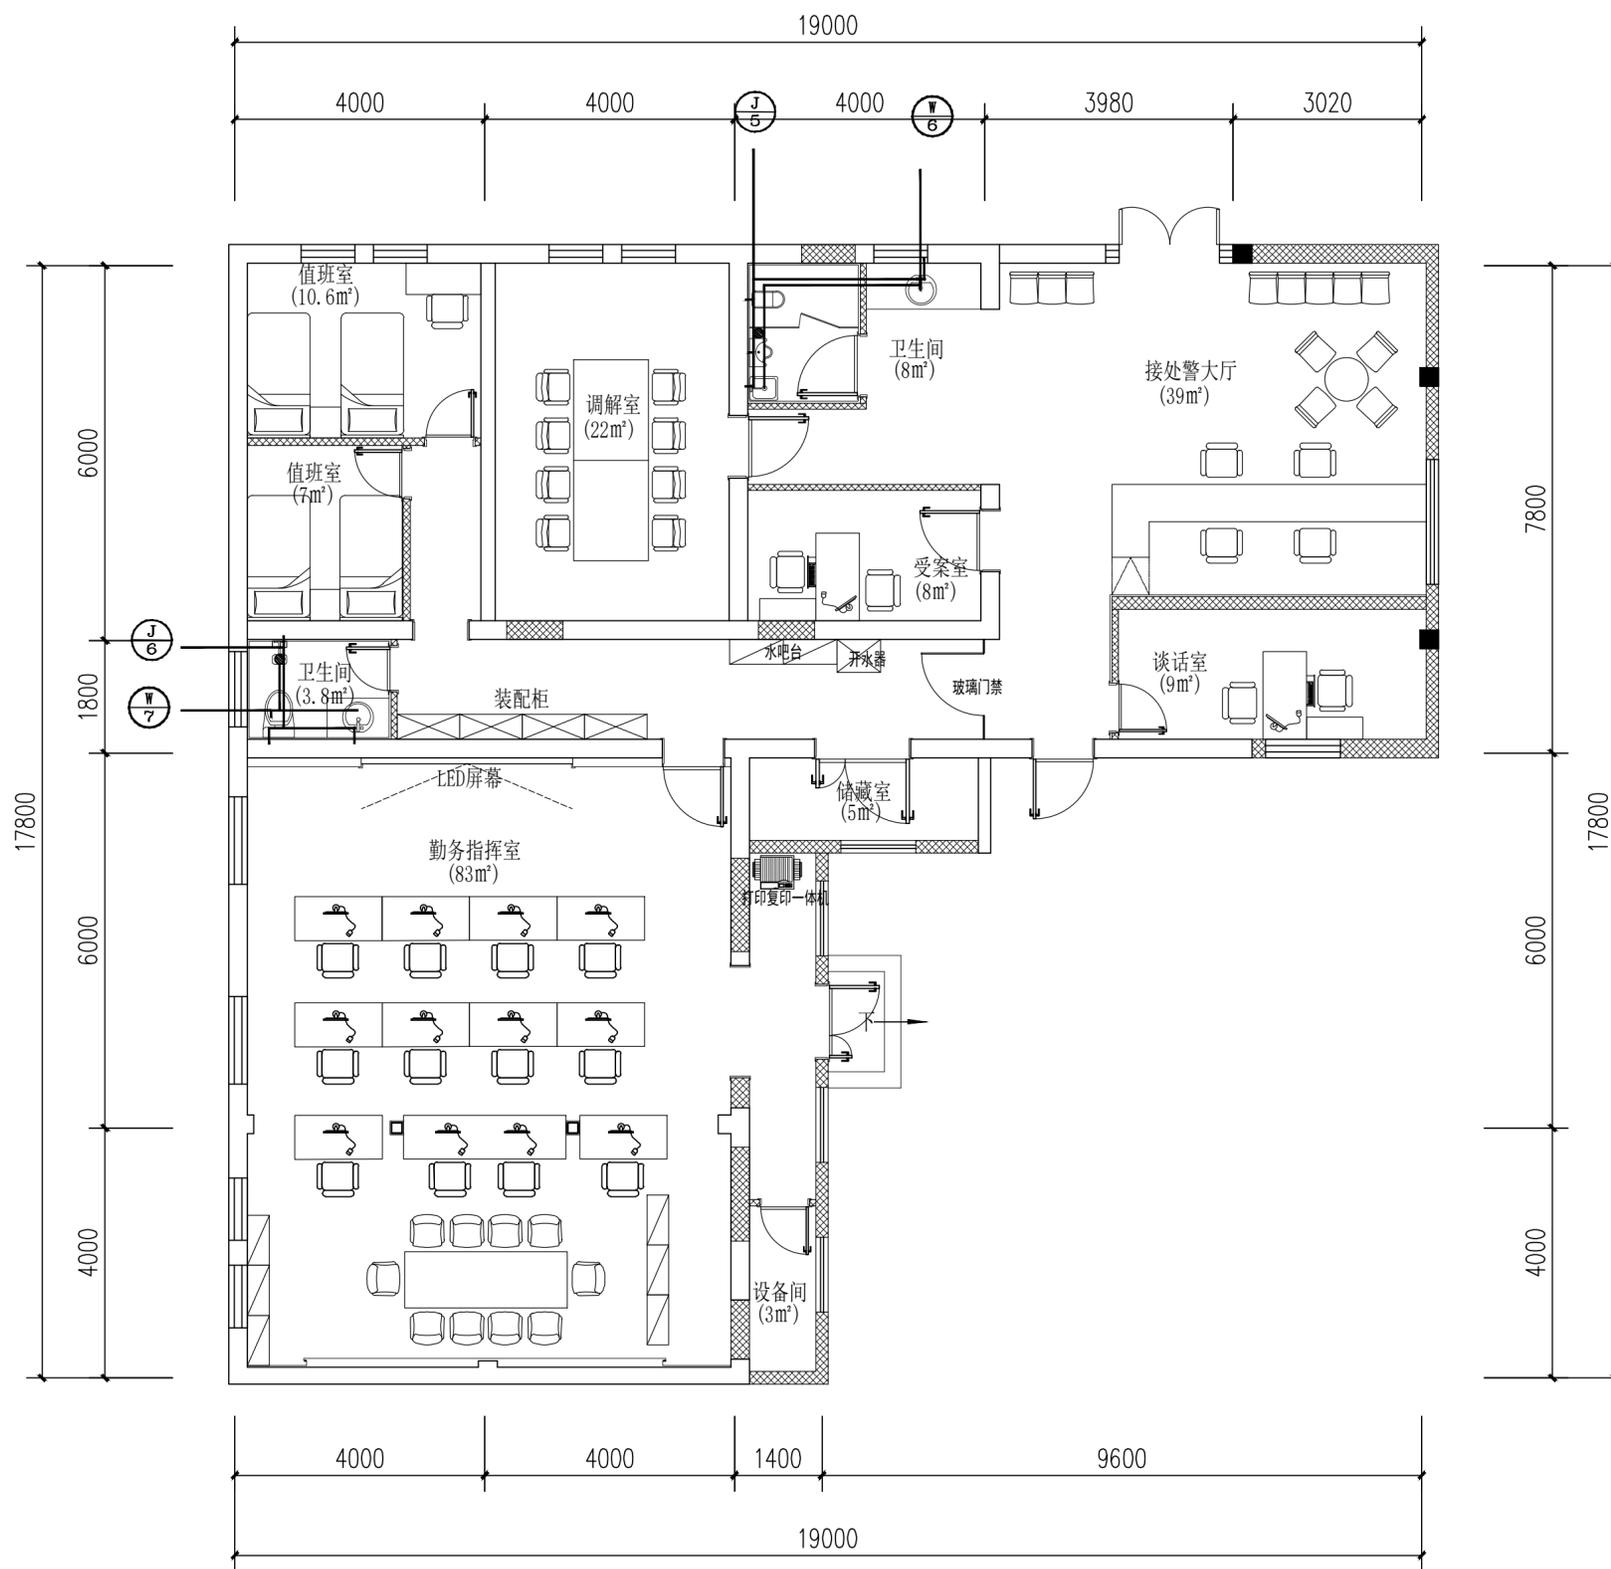

姓名 NAME	-
注册印章号 REGISTERED SIGNET NO.	-
注册证书号 REGISTERED CERTIFICATE NO.	-

建设单位: 扬州市江都区樊川镇人民政府  
CLIENT

工程名称: 樊川镇派出所及交警中队迁建工程  
PROJECT TITLE

子项名称: 新建建筑  
SUB ITEM


项目总负责人 PROJECT NO.	邓成	邓成
审定 APPROVED BY	蔡士治	蔡士治
审核 AUDIT	於煌	於煌
专业负责人 DISCIPLINE CHIEF	於煌	於煌
校对 CHECKED BY	李铁茹	李铁茹
设计 DESIGNED BY	裴彦军	裴彦军

图名: DRAWING TITLE

入口北建筑给排水系统图

设计号 JOB NO.	ZC-2025-JS-YZ-01		
图别 Dwg. CATEGORY	水施	版本号 VER. NO.	第一版
图号 Dwg. NO.	A-3F-04	日期 DATE	202602

注: 所有图纸需经审查机构审查合格后方可施工

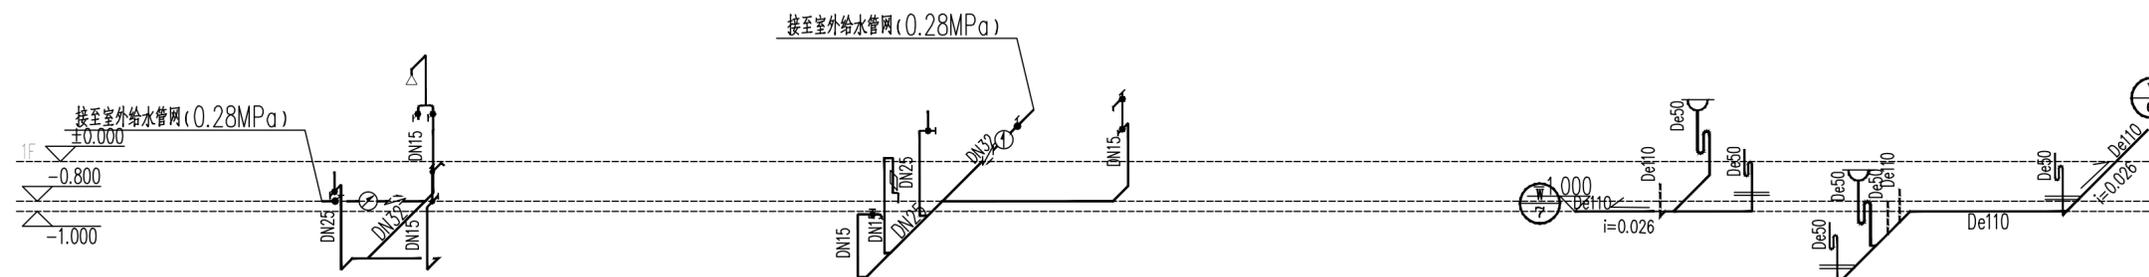

注: 卫生器具及配件选型: 采用节水节能型产品(选型甲方自理), 安装参见09S304; 且应符合以下要求:

- 1、公共场所的卫生间洗手盆采用延时自闭式水嘴,
- 2、洗脸盆等卫生器具采用陶瓷片等密封性能良好耐用的水嘴,
- 3、卫生器具预留洞尺寸应根据甲方提供的洁具型号确定。
- 4、卫生间采用无水密封闭地漏, 存水弯水封高度均不小于50mm; 室内排水横支管的标准
- 5、小便器配套采用光电感应自动冲洗阀, 蹲式大便器采用延时自闭式冲洗阀, 蹲式大便器、小便器自带存水弯。