

1

2


3

4

A

B

C

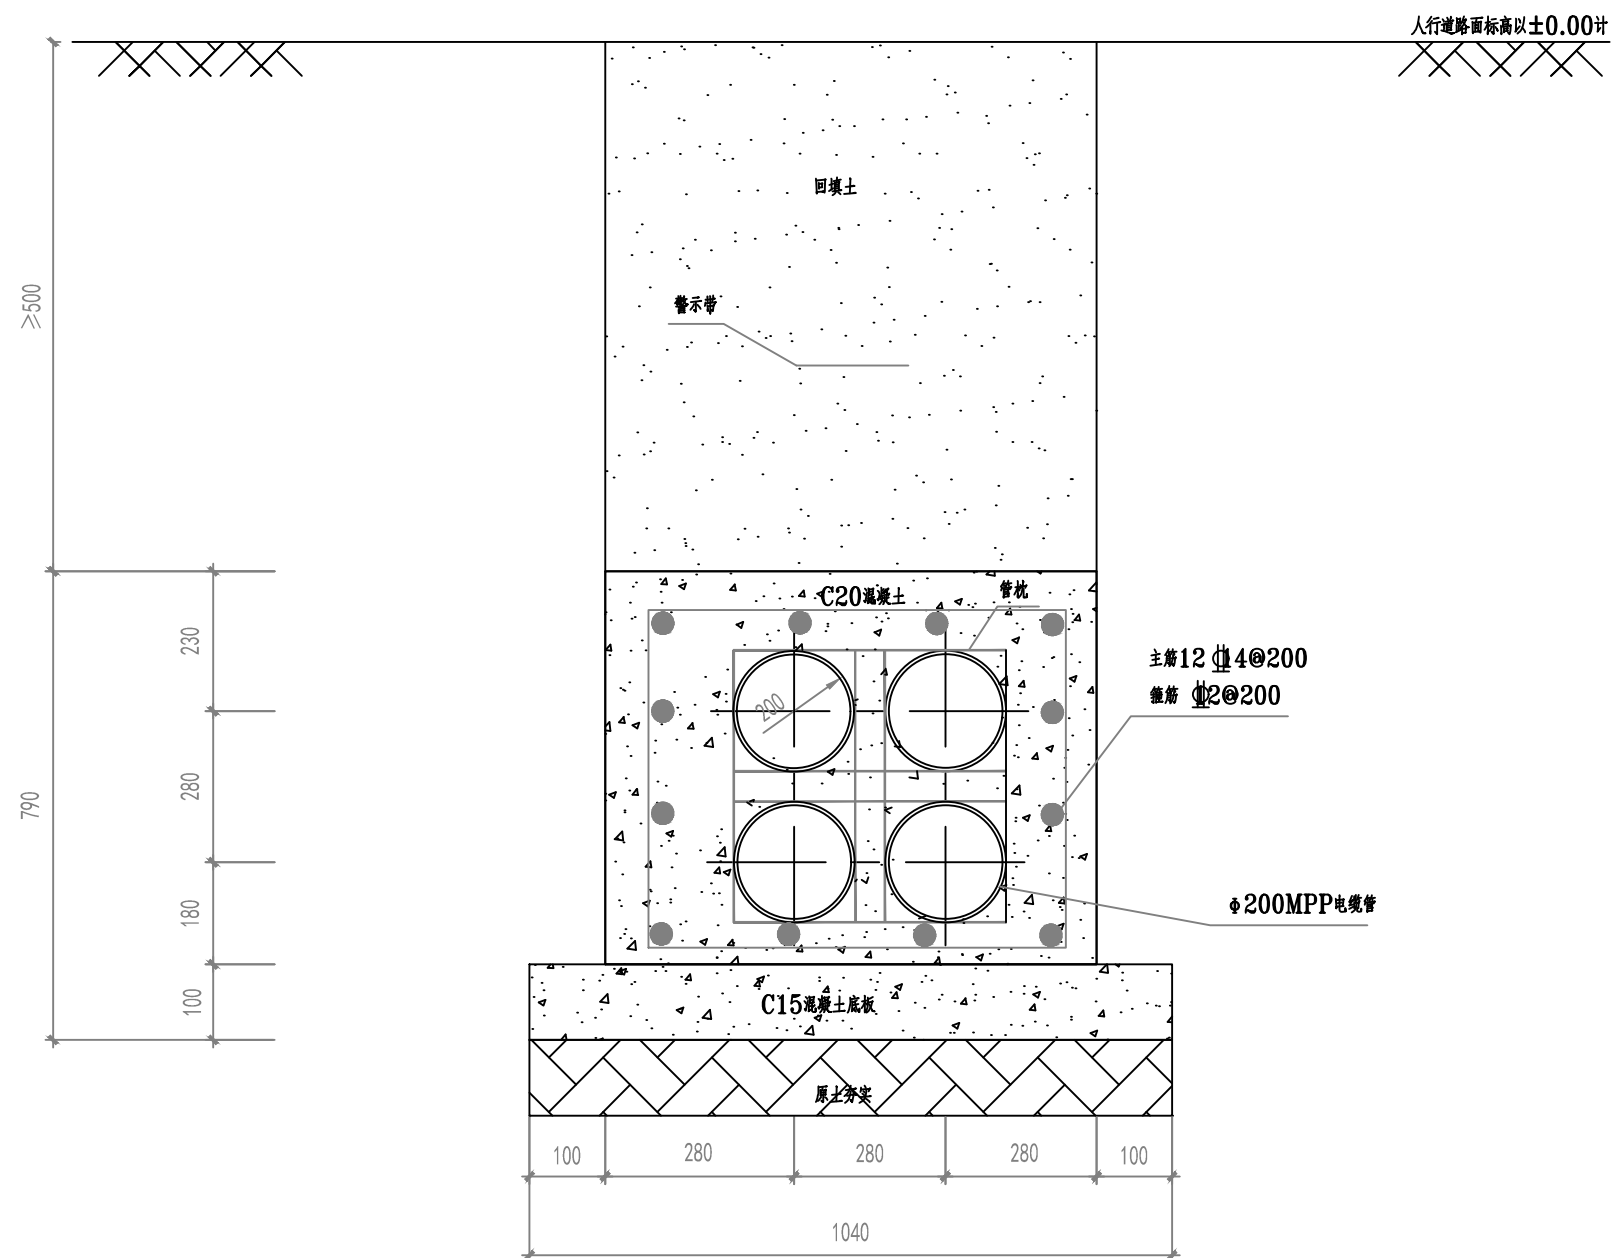

说明:

- 1.现浇型盖板要求混凝土振捣密实,脱模后表面平整,不允许出现露筋及蜂窝。
- 2.电缆管道敷设每50m设检查井,排管每2m安装管枕,每20m安装电缆标示桩(牌),电缆井内每管安装喇叭口及封堵。

此图未加盖句容市新源电业发展有限公司出图专用章无效



句容市新源电业发展有限公司

10kV句容市宝华镇人民政府(宝华新城实验幼儿园)配电工程
(工单编号: 3225070900092724)

施工图 设计阶段

审定

专业负责人

审核

校核

项目负责人

设计

比例

日期

图号

4孔排管

1

2

3

4