

涟水县人民医院


胃肠慢病中西医诊疗中心改造项目

江苏省工程勘察设计出图专用章

江苏省方圆建筑设计研究有限公司

资质等级范围:建筑行业(建筑工程)甲级

资质证书编号:A132016500 有效期至:2028年12月22日

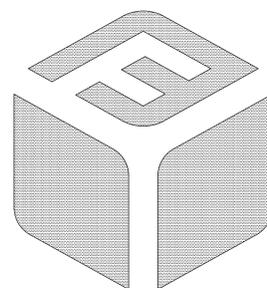

江苏省方圆建筑设计研究有限公司

JIANGSU FANGYUAN ARCHITECTURAL
DESIGN & Research Co., Ltd.



江苏省方圆建筑设计研究有限公司
JIANGSU FANGYUAN ARCHITECTURAL
DESIGN & Research Co., Ltd.

建筑行业(建筑工程)甲级, 设计证书编号: A132016500

注意: 切勿量度图纸尺寸施工, 以标注尺寸为准, 所用尺寸均须通过放样确定。未经本单位书面许可, 其它单位不得使用、泄露、散布或复制本文件及其资料用于本工程以外的其他地方。本图纸及其相关内容须经图审中心及消防等相关主管部门审查合格后方可使用, 否则, 责任自负。图纸内容如有矛盾, 请联系本单位确认后, 方可实施。施工均以蓝图为准, 电子版不作为施工依据。

注册师印章区

江苏省工程勘察设计出图专用章
出图章盖章区

江苏省方圆建筑设计研究有限公司
资质等级范围: 建筑行业(建筑工程)甲级

资质证书编号: A132016500 有效期至: 2028年12月22日

	姓名	签名
批准	葛恒毕	葛恒毕
项目负责人	何群	何群
审核	于利尧	于利尧
复核	张永飞	张永飞
专业负责人	何群	何群
设计	于晨	于晨
制图		

会签栏		
建筑	何群	电气 冯长江
结构	孙志林	暖通 姚燕
给排水	蔡敏敏	

版次	修改日期	修改原因
EDITION No.	REVISION DATE	REVISION REASON

建设单位 CLIENT
涟水县人民医院

项目名称 PROJECT TITLE
胃肠慢病中西医诊疗中心改造项目


子项名称 SUB-PRO TITLE
门诊消化内镜室优化改造

图名 DWG TITLE
拆除示意图

项目编号 2026-003 设计阶段 施工图
PROJECT NO. ISSUE

出图日期 版次 第一版
DATE EDITION No.

2026.01 图纸编号 ZJX-PL-1.02
DWG NUMBER

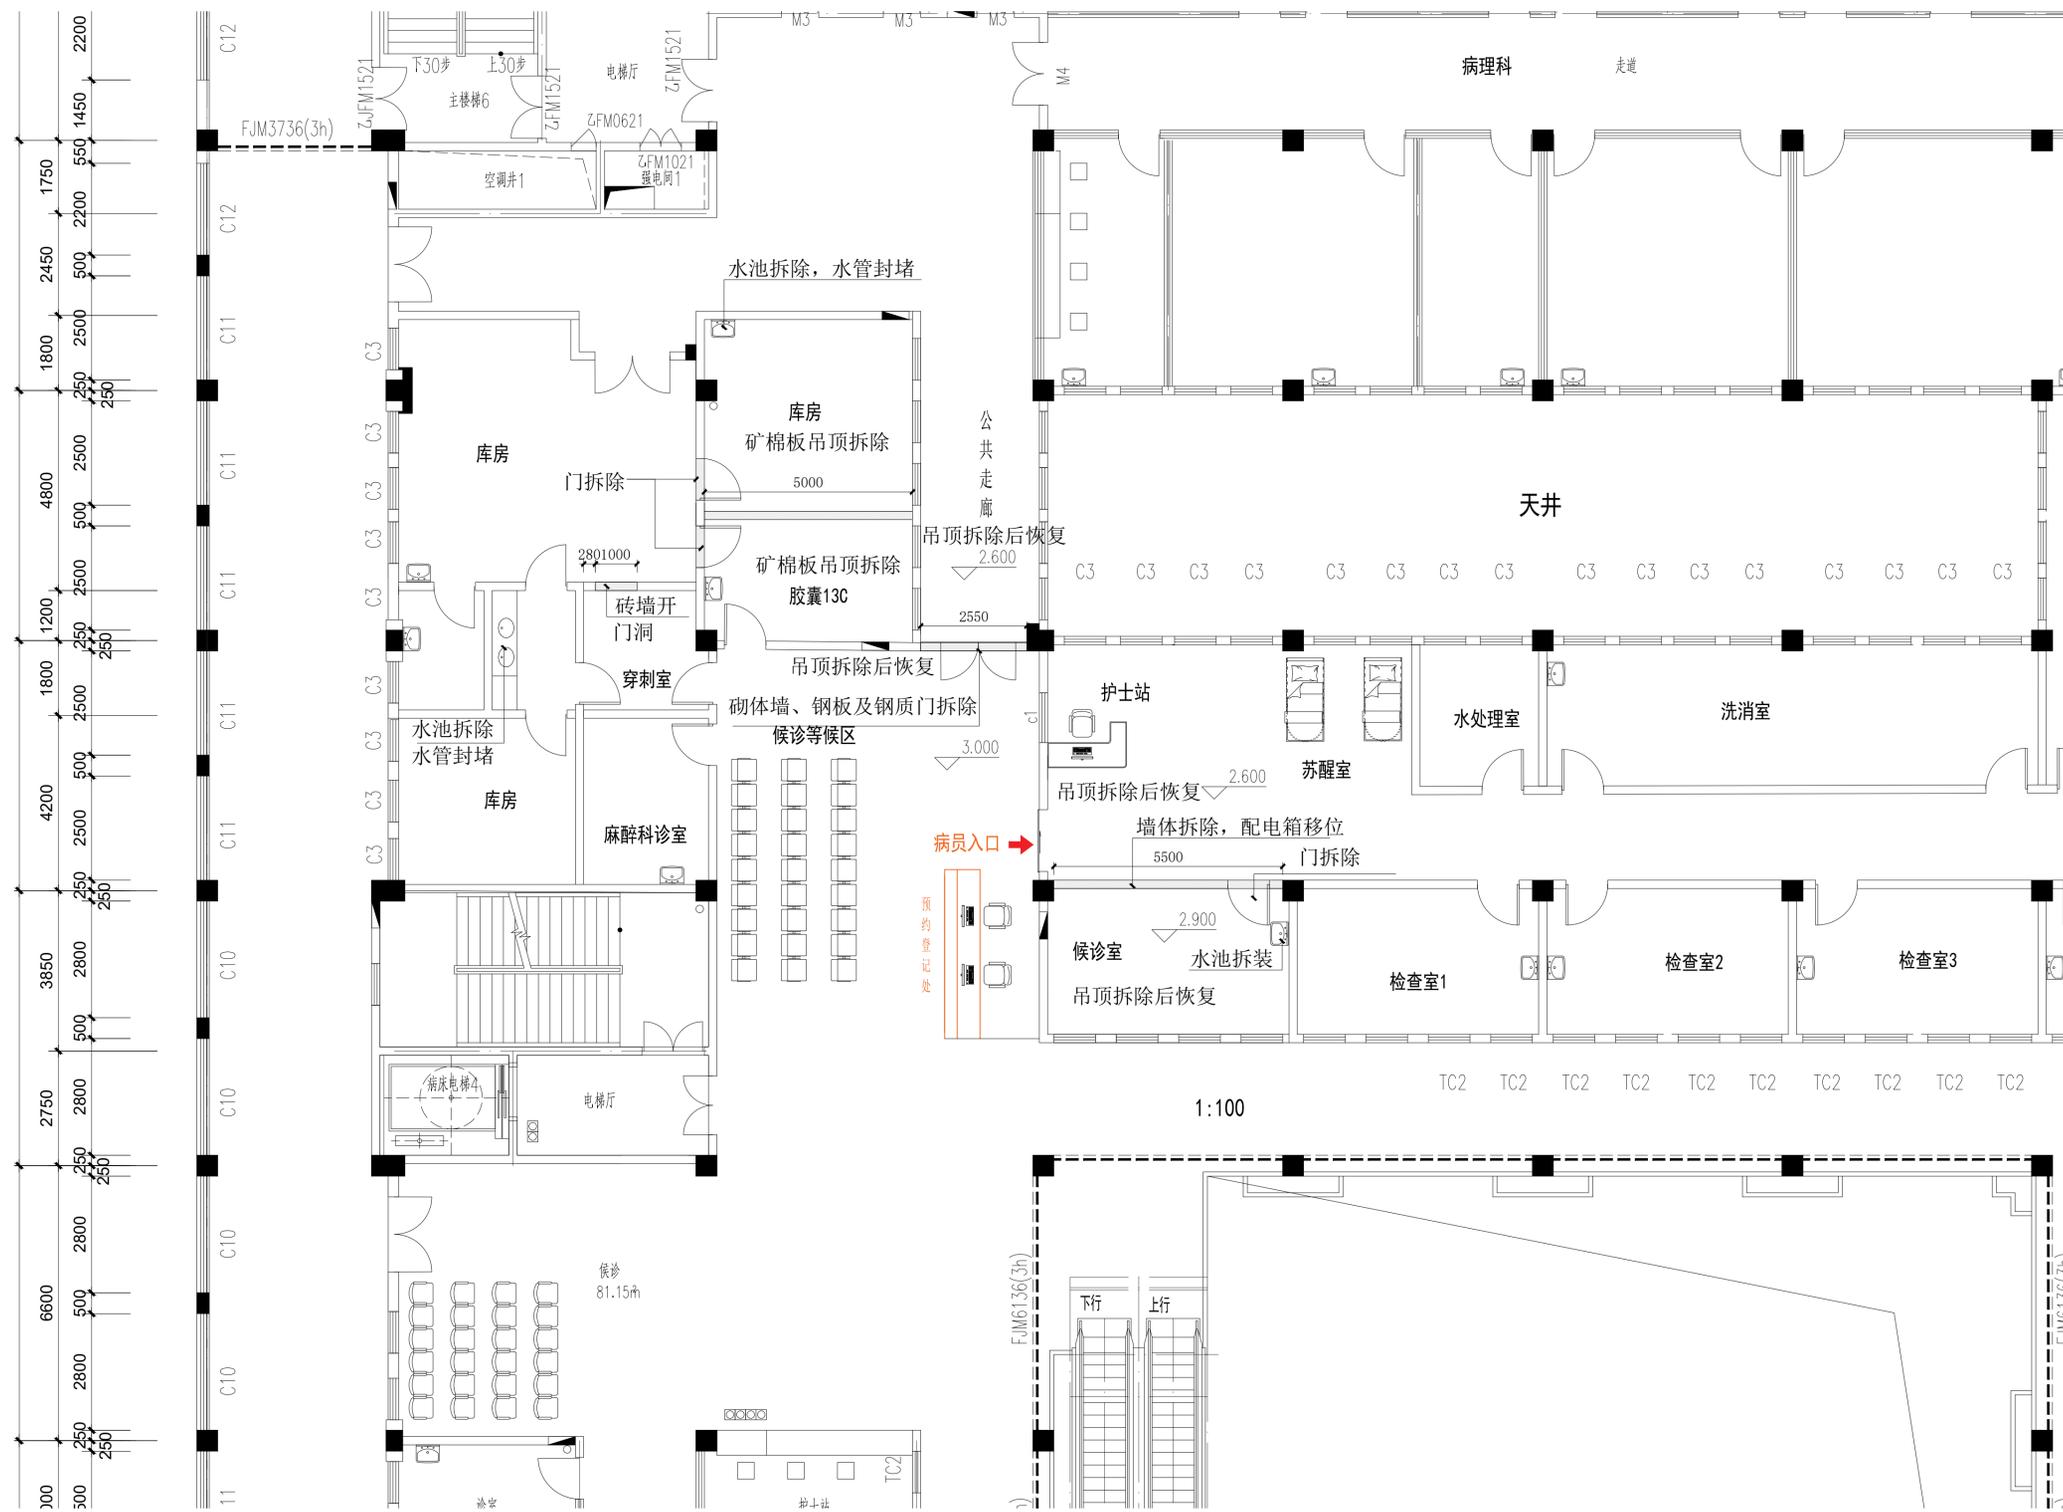

备注: 原候诊区拆除两边区域吊顶拆除。
穿刺室新开门洞加过梁板

PL 1.02 拆除示意图
Scale 1:120



江苏省方圆建筑设计研究有限公司
JIANGSU FANGYUAN ARCHITECTURAL
DESIGN & Research Co., Ltd.

建筑行业(建筑工程)甲级, 设计证书编号: A132016500

注意: 切勿量度图纸尺寸施工, 以标注尺寸为准, 所用尺寸均须通过放样确定。未经本单位书面许可, 其它单位不得使用、泄露、散布或复制本文件及其资料用于本工程以外的其他地方。本图纸及其相关内容须经图审中心及消防等相关主管部门审查合格后方可使用, 否则, 责任自负。图纸内容如有矛盾, 请联系本单位确认后, 方可实施。施工均以蓝图为准, 电子版不作为施工依据。

注册师印章区

江苏省工程勘察设计出图专用章
出图章盖章区
江苏省方圆建筑设计研究有限公司
资质等级范围: 建筑行业(建筑工程)甲级
资质证书编号: A132016500 有效期至: 2028年12月22日

	姓名	签名
批准	葛恒毕	葛恒毕
项目负责人	何群	何群
审核	于利尧	于利尧
复核	张永飞	张永飞
专业负责人	何群	何群
设计	于晨	于晨
制图		

会签栏

建筑	何群	电气	冯长江
结构	孙志彬	暖通	姚燕
给排水	蔡敏敏		
版次	修改日期	修改原因	
EDITION No.	REVISION DATE	REVISION REASON	

建设单位 CLIENT
涟水县人民医院

项目名称 PROJECT TITLE
胃肠慢病中西医结合诊疗中心改造项目


子项名称 SUB-PRO TITLE
门诊消化内镜室优化改造

图名 DWG TITLE

新建示意图

项目编号 PROJECT NO.	2026-003	设计阶段 ISSUE	施工图
出图日期 DATE	2026.01	版次 EDITION No.	第一版
		图纸编号 DWG NUMBER	ZJX-PL-1.03

镀锌方管40*40*1.5焊接, 九厘板基层
304不锈钢饰面

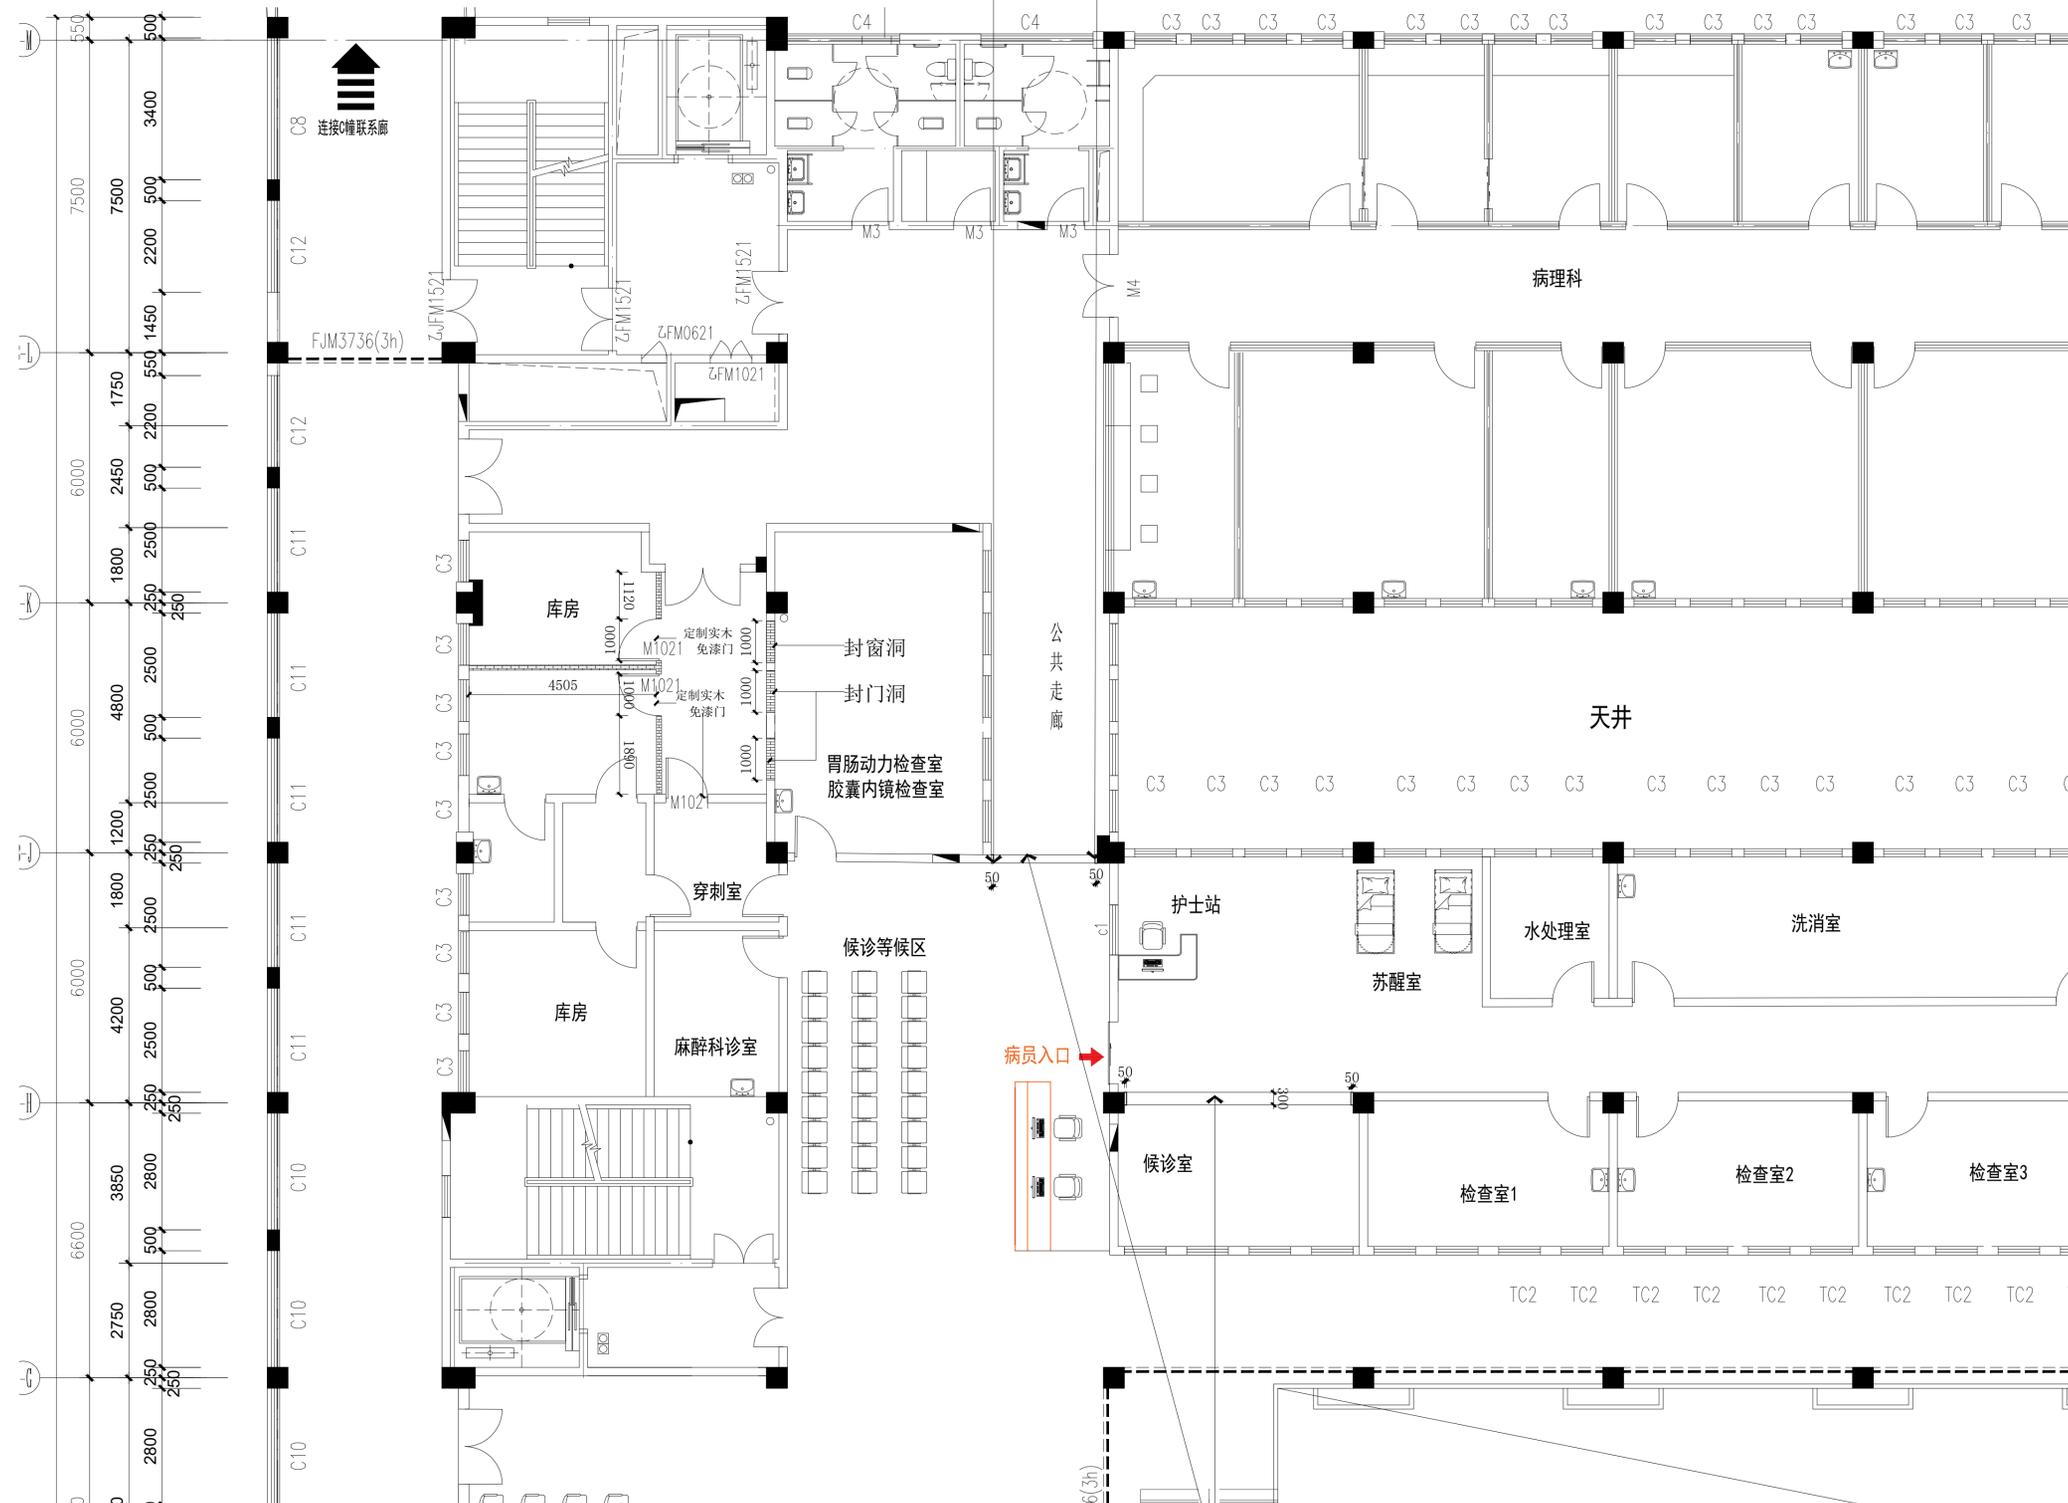

镀锌方管40*40*1.5焊门头、门套。
木工板打底, 304不锈钢包边包含门套, 详见节点。

说明: 1. 隔墙及封门洞采用75*45国际轻钢龙骨双面双层石膏板内填阻燃岩棉。

PL
1.03

新建示意图
Scale 1:120



江苏省方圆建筑设计研究有限公司
JIANGSU FANGYUAN ARCHITECTURAL
DESIGN & Research Co., Ltd.

建筑行业(建筑工程)甲级, 设计证书编号: A132016500

注意: 切勿量度图纸尺寸施工, 以标注尺寸为准, 所用尺寸均须通过放样确定。未经本单位书面许可, 其它单位不得使用、泄露、散布或复制本文件及其资料用于本工程以外的其他地方。本图纸及其相关内容须经图审中心及消防等相关主管部门审查合格后方可使用, 否则, 责任自负。图纸内容如有矛盾, 请联系本单位确认后, 方可实施。施工均以蓝图为准, 电子版不作为施工依据。

注册师印章区

江苏省工程勘察设计出图专用章
出图章盖章区
江苏省方圆建筑设计研究有限公司
资质等级范围: 建筑行业(建筑工程)甲级
资质证书编号: A132016500 有效期至: 2028年12月22日

	姓名	签名
批准	葛恒毕	葛恒毕
项目负责人	何群	何群
审核	于利尧	于利尧
复核	张永飞	张永飞
专业负责人	何群	何群
设计	于晨	于晨
制图		

会签栏		
建筑	何群	电气 冯长江
结构	孙志林	暖通 姚燕
给排水	蔡敏敏	

版次	修改日期	修改原因
EDITION No.	REVISION DATE	REVISION REASON


建设单位 CLIENT
涟水县人民医院

项目名称 PROJECT TITLE
胃肠慢病中西医结合诊疗中心改造项目

子项名称 SUB-PRO TITLE
门诊消化内镜室优化改造

图名 DWG TITLE
地面布置图

项目编号 PROJECT NO.	2026-003	设计阶段 ISSUE	施工图
出图日期 DATE	2026.01	版次 EDITION No.	第一版
		图纸编号 DWG NUMBER	ZJX-PL-1.05

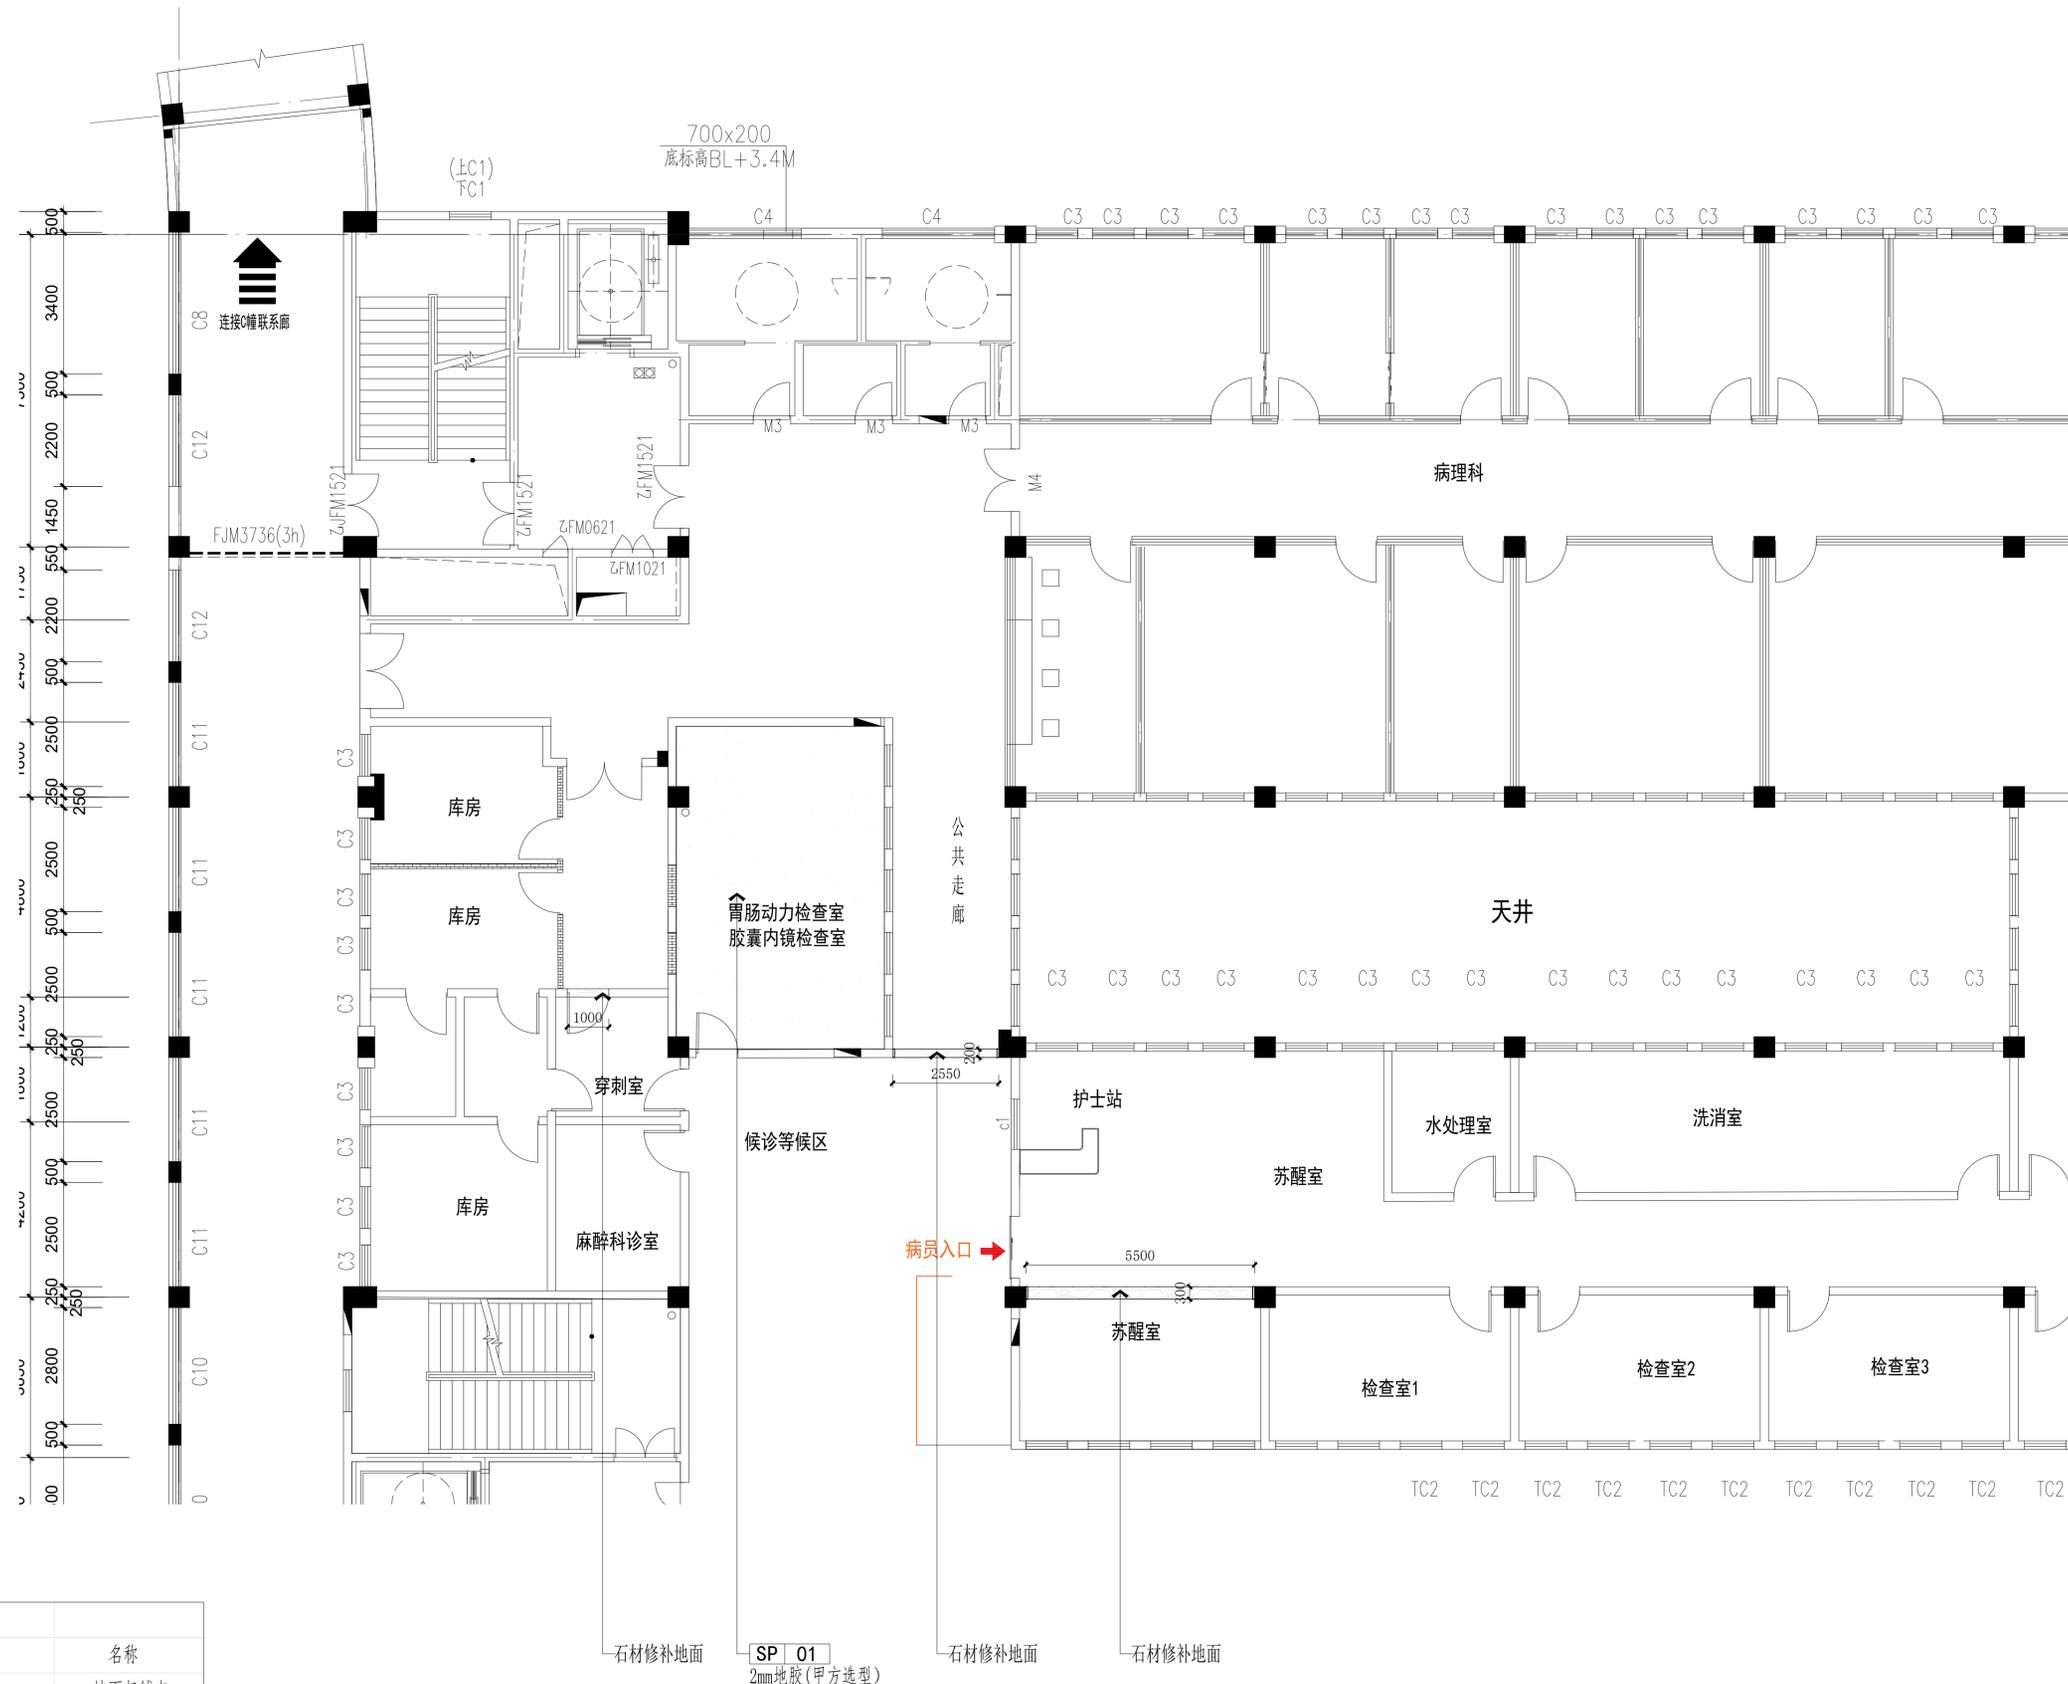

图例	名称
↑ ↓	地面起铺点
□	方形地漏
— i=1%	地面找坡
±0.000	地面标高

PL 1.05 地面布置图 Scale 1:120



江苏省方圆建筑设计研究有限公司
JIANGSU FANGYUAN ARCHITECTURAL
DESIGN & Research Co., Ltd.

建筑行业(建筑工程)甲级, 设计证书编号: A132016500

注意: 切勿量度图纸尺寸施工, 以标注尺寸为准, 所用尺寸均须通过放样确定。未经本单位书面许可, 其它单位不得使用、泄露、散布或复制本文件及其资料用于本工程以外的其他地方。本图纸及其相关内容须经图审中心及消防等相关主管部门审查合格后方可使用, 否则, 责任自负。图纸内容如有矛盾, 请联系本单位确认后, 方可实施。施工均以蓝图为准, 电子版不作为施工依据。

注册师印章区

江苏省工程勘察设计出图专用章
出图章盖章区
江苏省方圆建筑设计研究有限公司
资质等级范围: 建筑行业(建筑工程)甲级
请资质证书编号: A132016500 有效期至: 2028年12月22日

	姓名	签名
批准	葛恒毕	葛恒毕
项目负责人	何群	何群
审核	于利尧	于利尧
复核	张永飞	张永飞
专业负责人	何群	何群
设计	于晨	于晨
制图		

会签栏		
建筑	何群	电气 冯长江
结构	孙志林	暖通 姚燕
给排水	蔡敏敏	

版次	修改日期	修改原因
EDITION No.	REVISION DATE	REVISION REASON


建设单位 CLIENT
涟水县人民医院

项目名称 PROJECT TITLE
胃肠慢病中西医诊疗中心改造项目

子项名称 SUB-PRO TITLE
门诊消化内镜室优化改造

图名 DWG TITLE
顶面布置图

项目编号 PROJECT NO.	2026-003	设计阶段 ISSUE	施工图
出图日期 DATE	2026.01	版次 EDITION No.	第一版
		图纸编号 DWG NUMBER	ZJX-PL-1.06

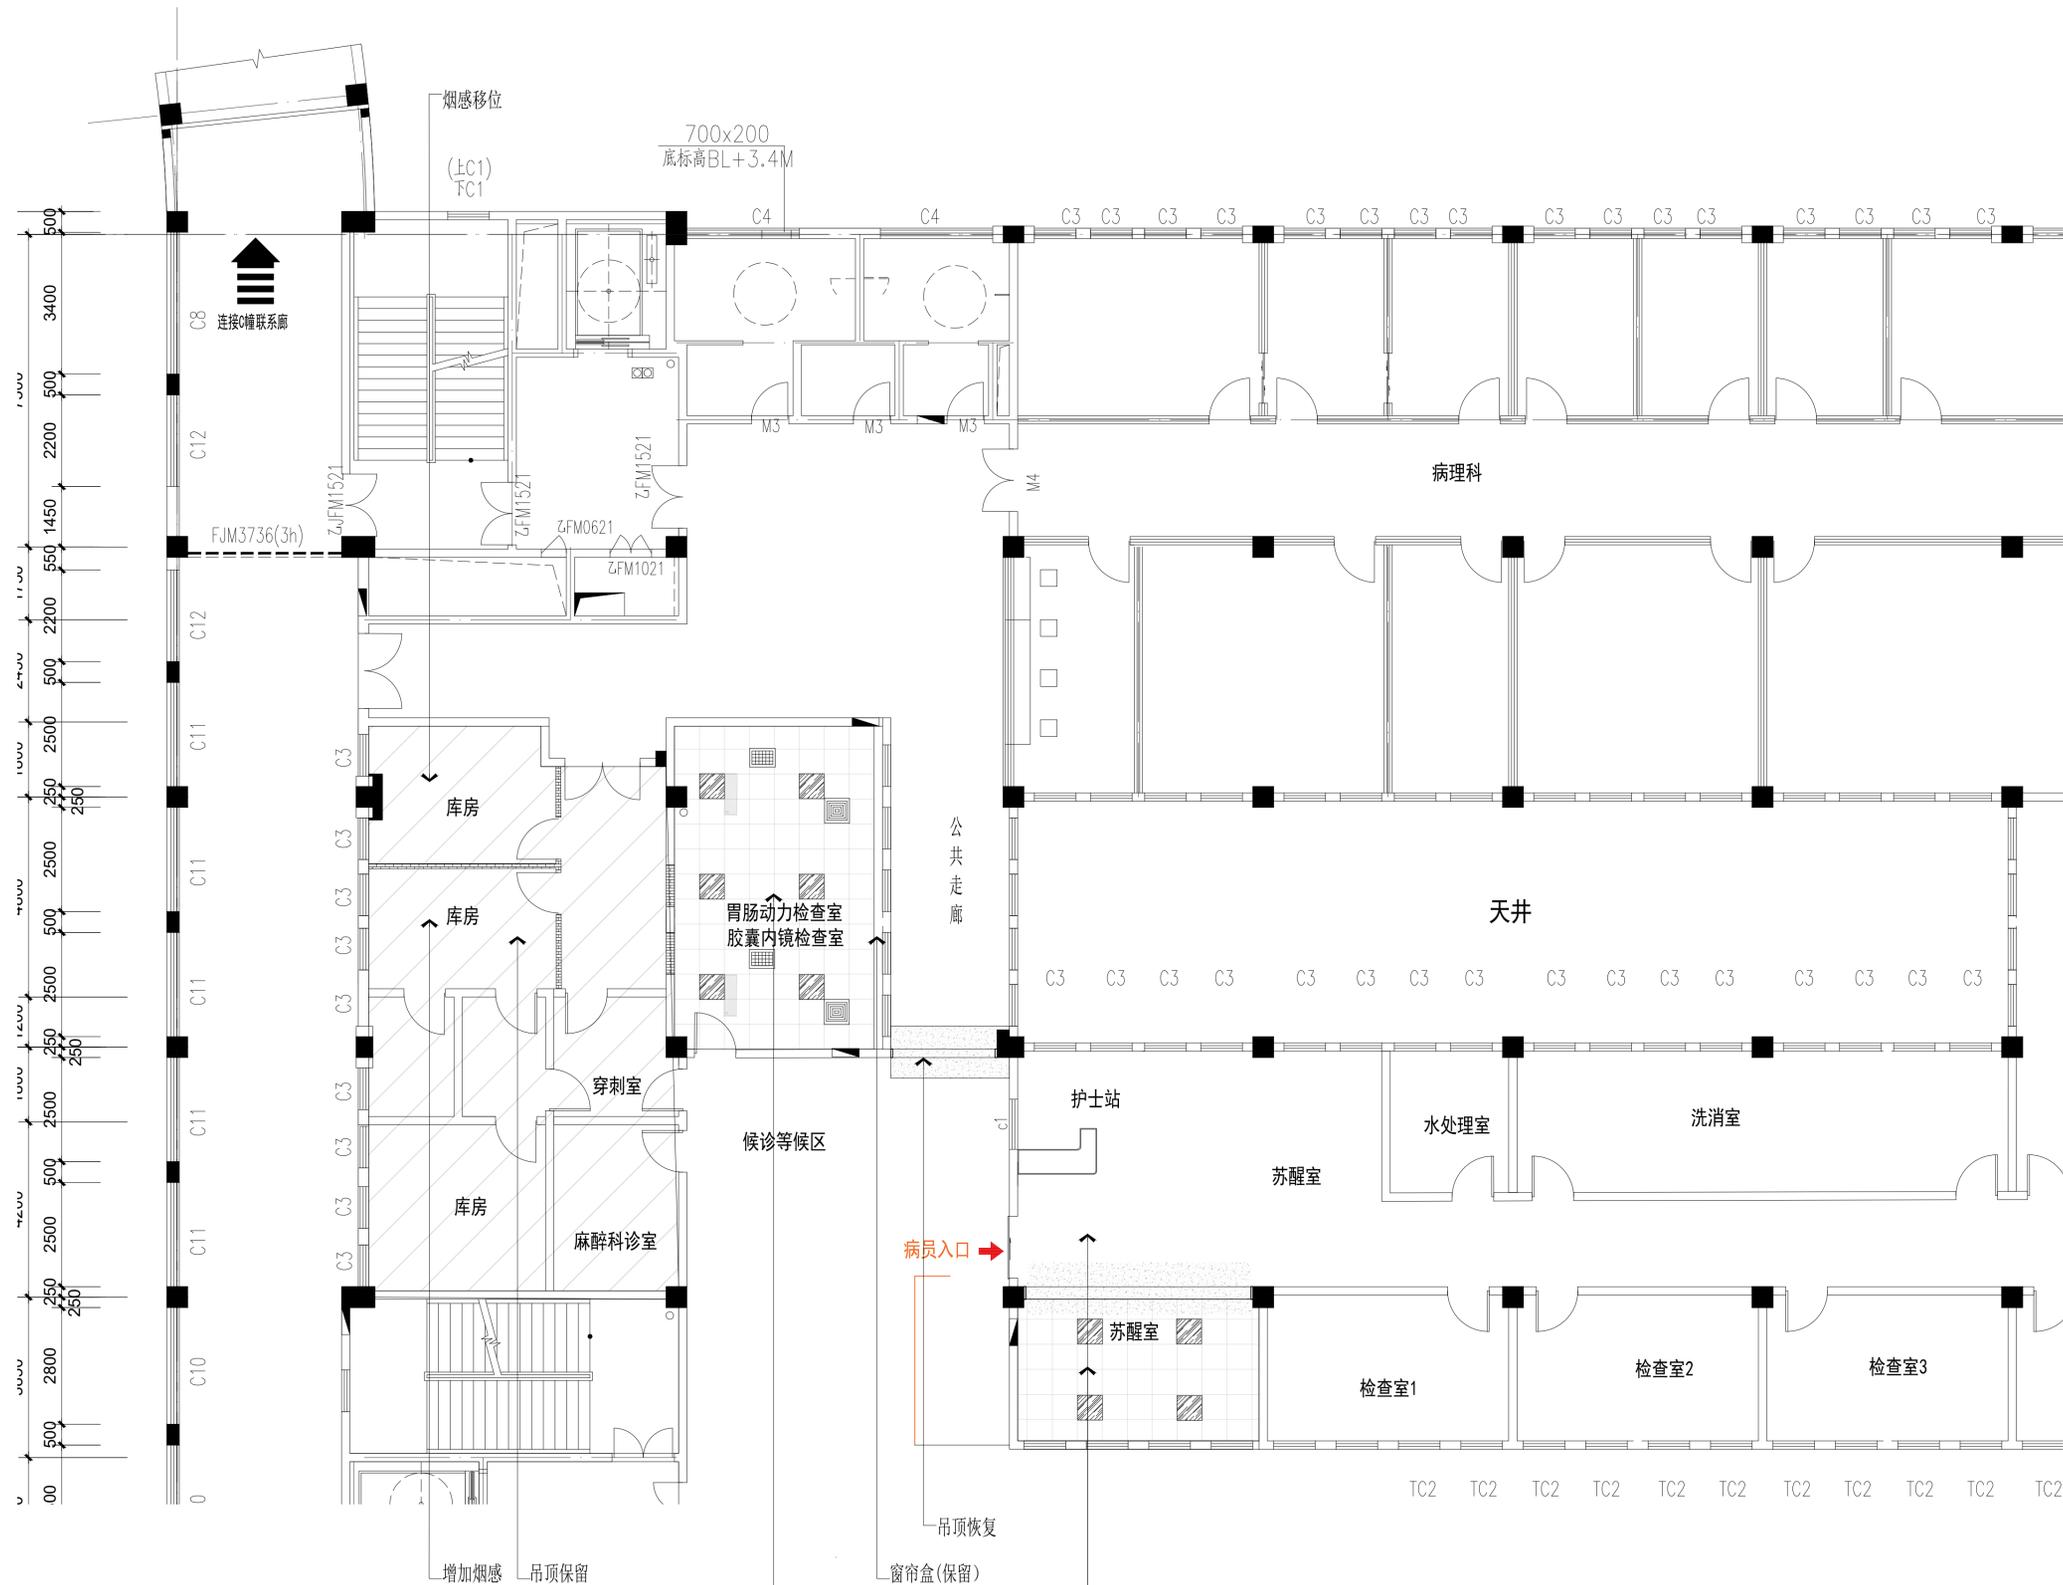

图例:	安装高度
	LED平板灯 1*48W, 600*600MM 吸顶
	强排烟风口 吸顶
	空调出风口 吸顶
	空调回风口 吸顶
	点型光电感烟火探测器 吸顶

CH 2.900
AL 01
600*600*0.8铝扣板吊顶

PL
1.06

顶面布置图
Scale 1:120



江苏省方圆建筑设计研究有限公司
JIANGSU FANGYUAN ARCHITECTURAL
DESIGN & Research Co., Ltd.

建筑行业(建筑工程)甲级, 设计证书编号: A132016500

注意: 切勿量度图纸尺寸施工, 以标注尺寸为准, 所用尺寸均须通过放样确定。未经本单位书面许可, 其它单位不得使用、泄露、散布或复制本文件及其资料用于本工程以外的其他地方。本图纸及其相关资料须经图审中心及消防等相关主管部门审查合格后方可使用, 否则, 责任自负。图纸内容如有矛盾, 请联系本单位确认后, 方可实施。施工均以蓝图为准, 电子版不作为施工依据。

注册师印章区

江苏省工程勘察设计出图专用章
出图章盖章区
江苏省方圆建筑设计研究有限公司
资质等级范围: 建筑行业(建筑工程)甲级
资质证书编号: A132016500 有效期至: 2028年12月22日

	姓名	签名
批准	葛恒毕	葛恒毕
项目负责人	何群	何群
审核	于利尧	于利尧
复核	张永飞	张永飞
专业负责人	何群	何群
设计	于晨	于晨
制图		

会签栏		
建筑	何群	电气 冯长江
结构	孙志林	暖通 姚燕
给排水	蔡敏敏	

版次	修改日期	修改原因
EDITION No.	REVISION DATE	REVISION REASON


建设单位 CLIENT
涟水县人民医院

项目名称 PROJECT TITLE
胃肠慢病中西医结合诊疗中心改造项目

子项名称 SUB-PRO TITLE
门诊消化内镜室优化改造

图名 DWG TITLE
强电布置图

项目编号	2026-003	设计阶段	施工图
PROJECT NO.		ISSUE	

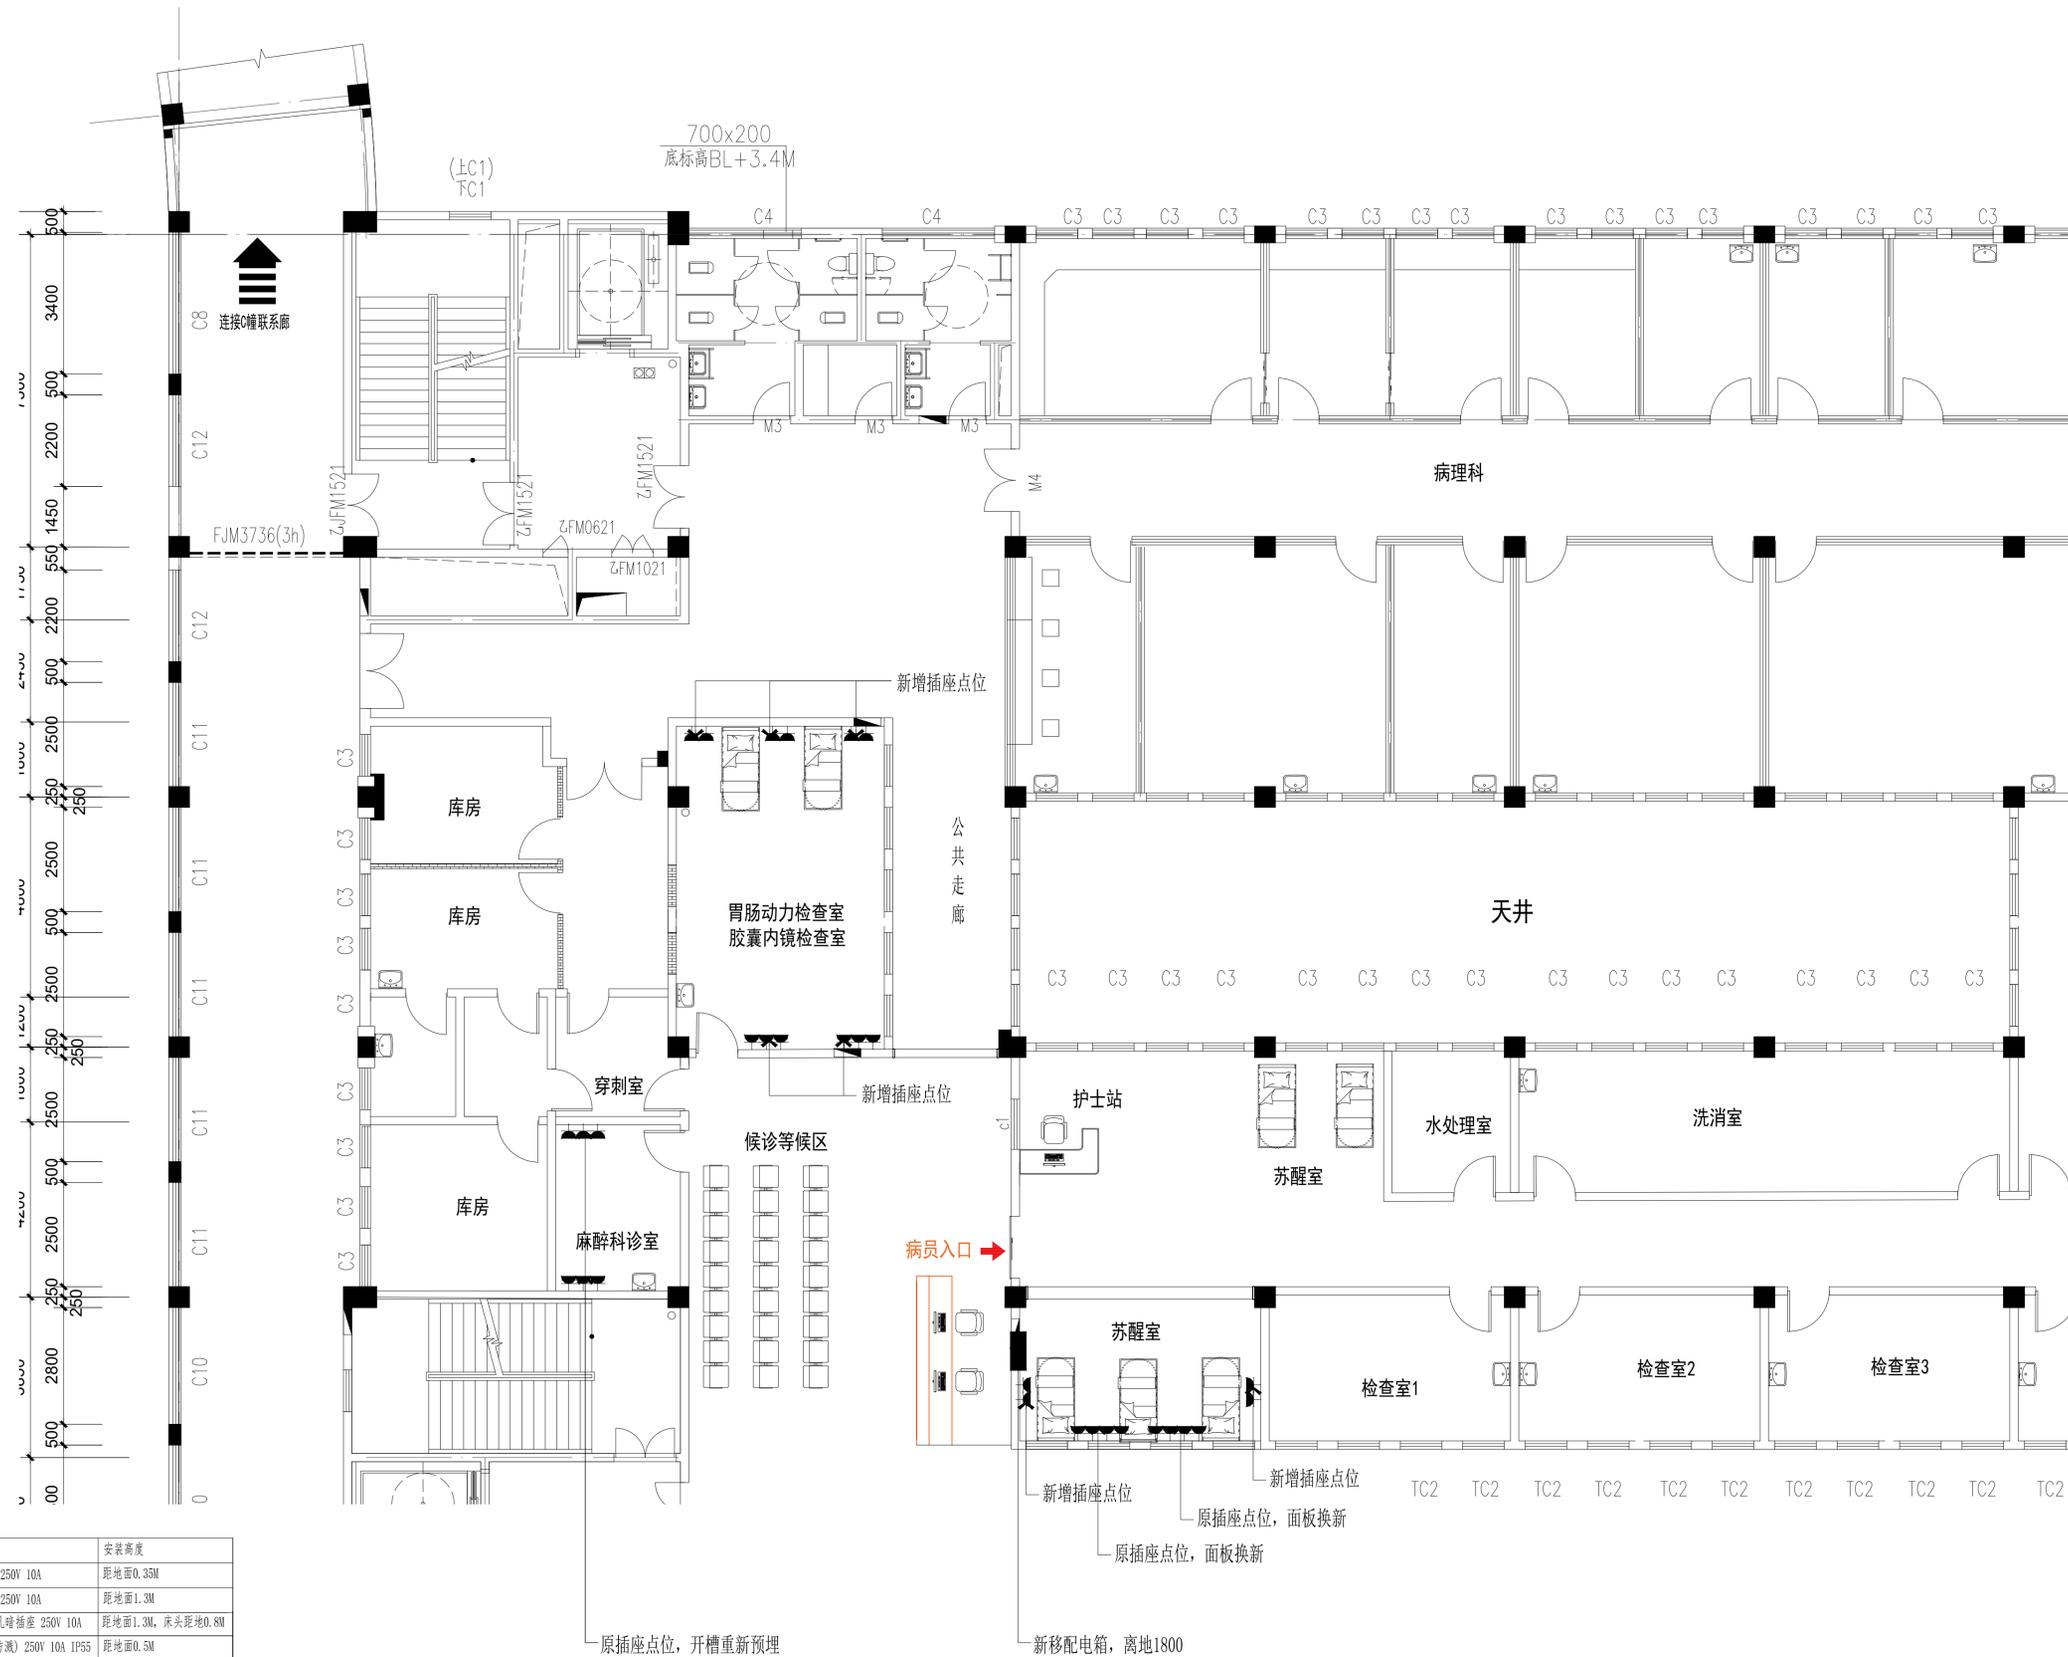

图例:	安装高度
单相两孔三孔暗插座 250V 10A	距地面0.35M
单相两孔三孔暗插座 250V 10A	距地面1.3M
带usb插口单相两孔三孔暗插座 250V 10A	距地面1.3M, 床头距地0.8M
单相两孔三孔暗插座(防溅) 250V 10A IP55	距地面0.5M
单相二、三孔暗插座(防溅) 250V 10A IP55	距地面1.3M
夜灯单相二、三孔暗插座 250V 10A	距地面0.3M
地插 250V 10A IP55	距地面0.3M
冰箱暗插座	距地面0.3M
电动窗帘插座 250V 10A IP55	距地面2.8M
空气消毒机插座 250V 10A	距地面2.8M
预留电源线	

备注: 检查室及苏醒室借位移位增加插座, 原插座点位保留, 面板换新。

PL 1.07 强电布置图 Scale 1:120



江苏省方圆建筑设计研究院有限公司
JIANGSU FANGYUAN ARCHITECTURAL
DESIGN & Research Co., Ltd.

建筑行业(建筑工程)甲级, 设计证书编号: A132016500

注意: 切勿量度图纸尺寸施工, 以标注尺寸为准, 所用尺寸均须通过放样确定。未经本单位书面许可, 其它单位不得使用、泄露、散布或复制本文件及其资料用于本工程以外的其他地方。本图纸及其相关内容须经图审中心及消防等相关主管部门审查合格后方可使用, 否则, 责任自负。图纸内容如有矛盾, 请联系本单位确认后, 方可实施。施工均以蓝图为准, 电子版不作为施工依据。

注册师印章区

江苏省工程勘察设计出图专用章
出图章盖章区
江苏省方圆建筑设计研究院有限公司
资质等级范围: 建筑行业(建筑工程)甲级
资质证书编号: A132016500 有效期至: 2028年12月22日

	姓名	签名
批准	葛恒毕	葛恒毕
项目负责人	何群	何群
审核	于利尧	于利尧
复核	张永飞	张永飞
专业负责人	何群	何群
设计	于晨	于晨
制图		

会签栏		
建筑	何群	电气 冯长江
结构	孙志林	暖通 姚燕
给排水	蔡敏敏	

版次	修改日期	修改原因
EDITION No.	REVISION DATE	REVISION REASON


建设单位 CLIENT
涟水县人民医院

项目名称 PROJECT TITLE
胃肠慢病中西医结合诊疗中心改造项目

子项名称 SUB-PRO TITLE
门诊消化内镜室优化改造

图名 DWG TITLE
弱电布置图

项目编号 PROJECT NO.	2026-003	设计阶段 ISSUE	施工图
出图日期 DATE	2026.01	版次 EDITION No.	第一版
		图纸编号 DWG NUMBER	ZJX-PL-1.08

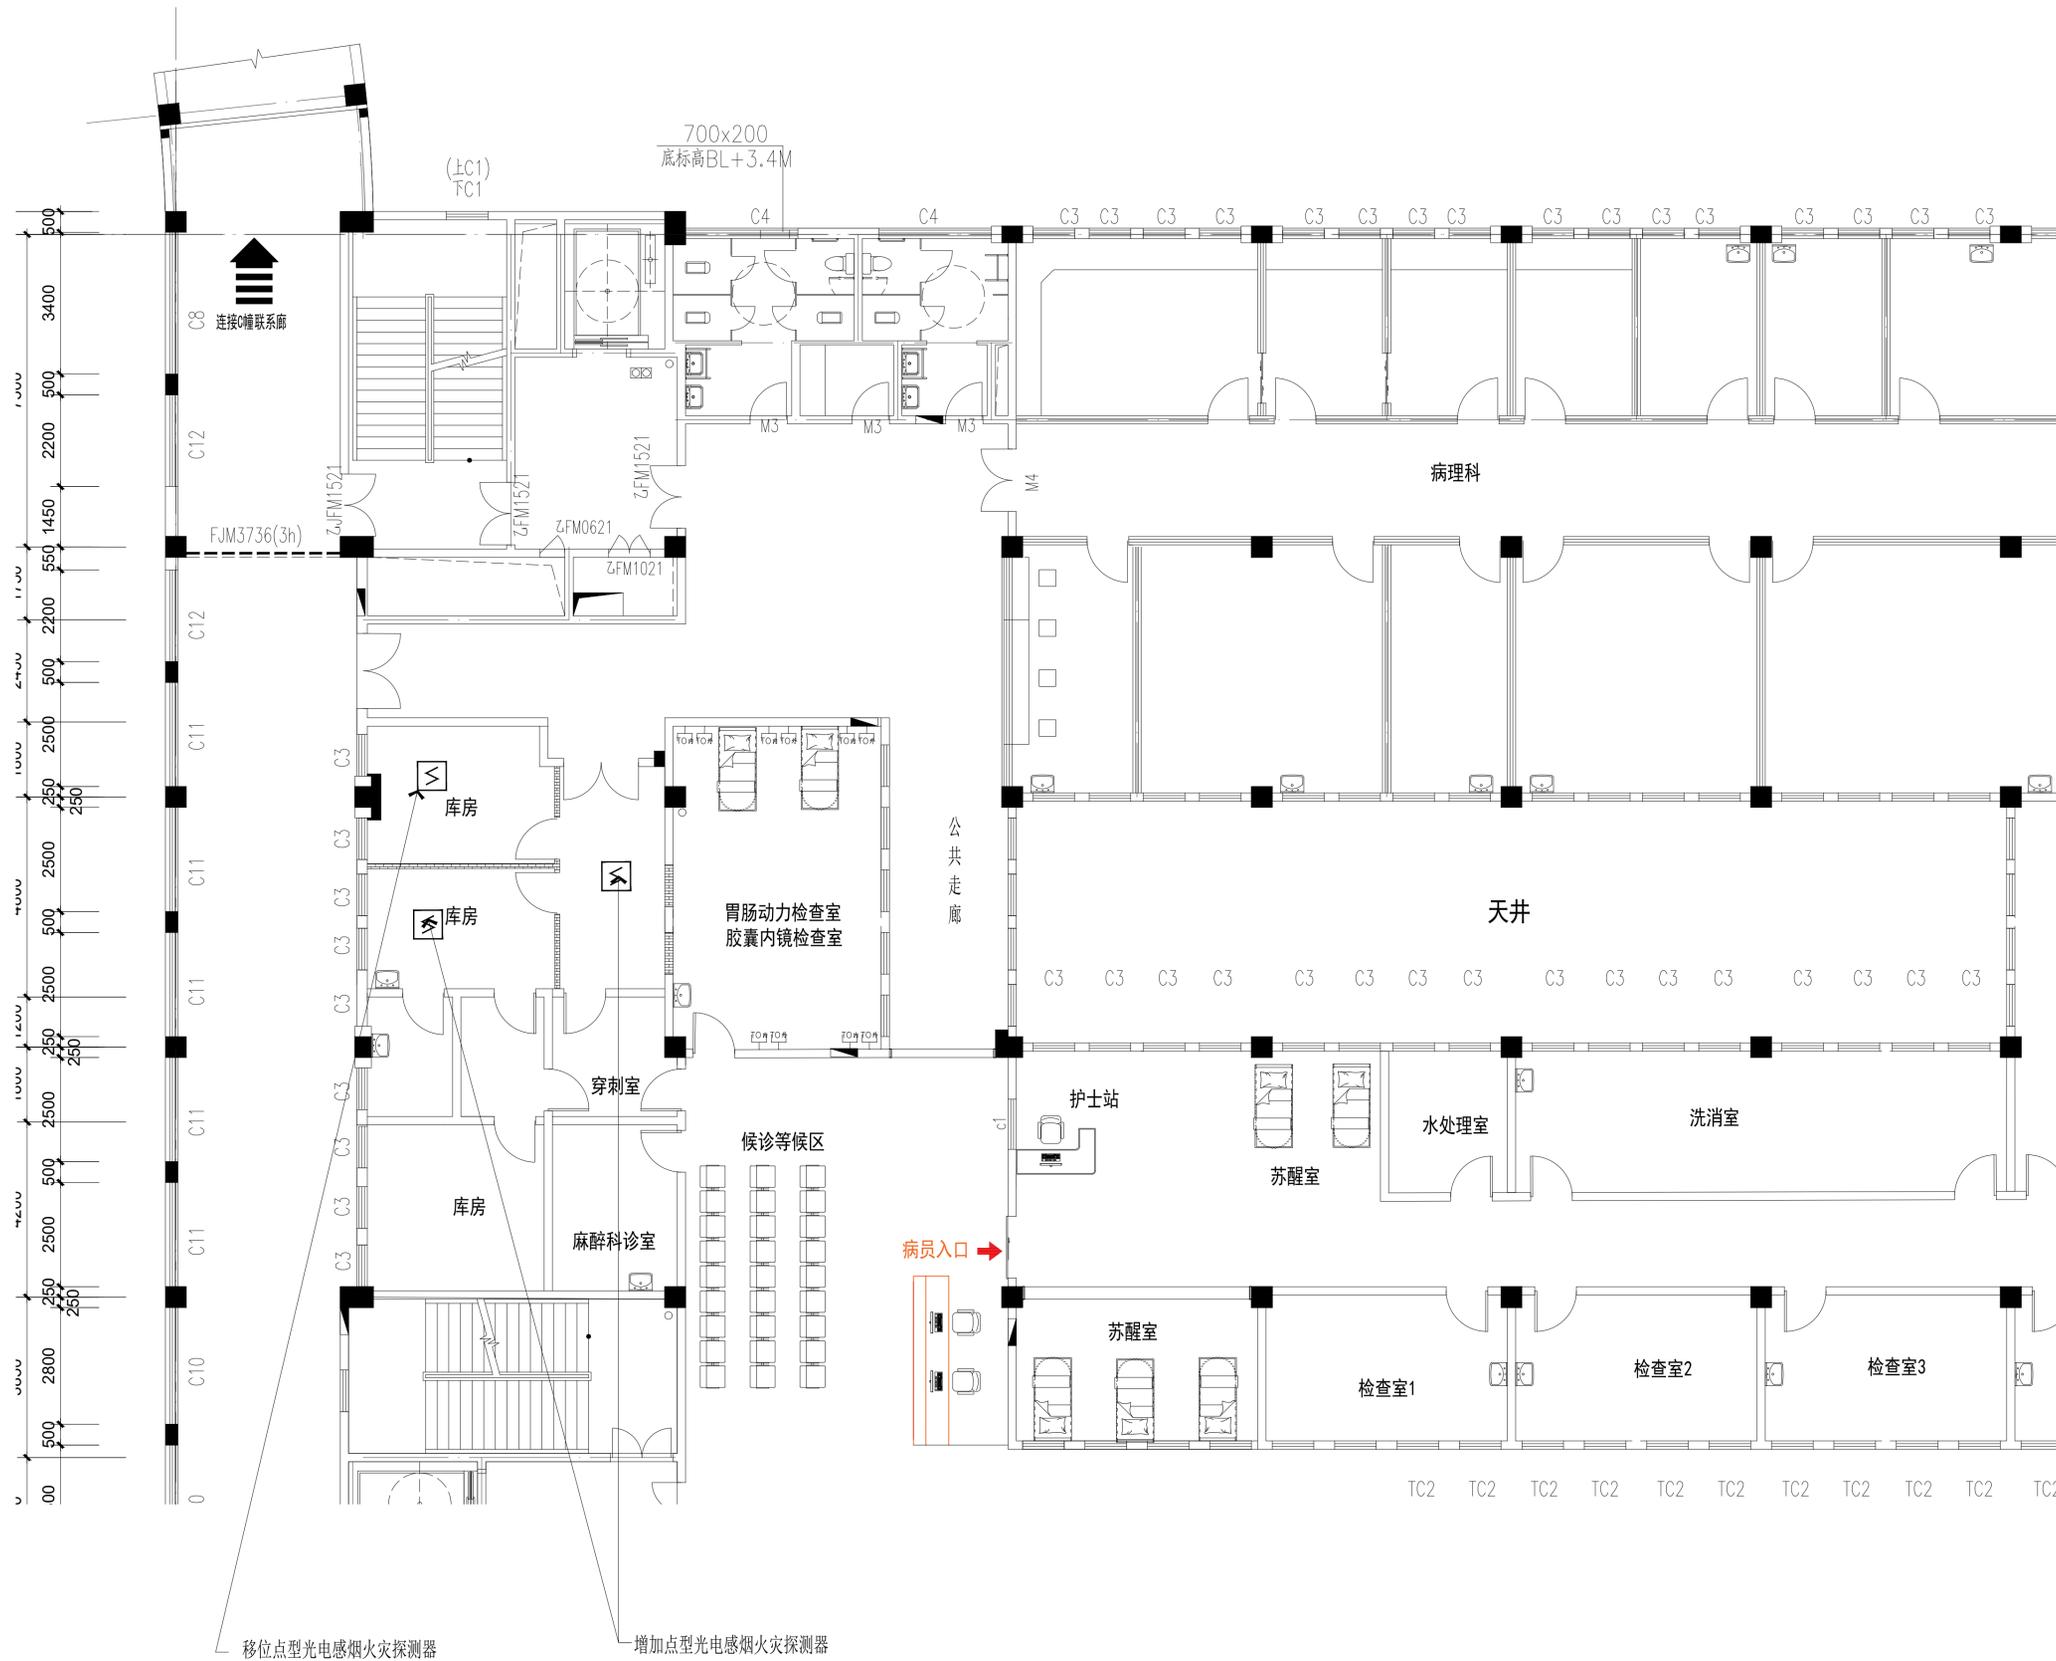

图例	安装高度
数据信息插座	距地面0.35M
电话出线盒	距地面0.35M
无线AP	顶面安装
点型光电感烟火灾探测器	顶面安装
摄像头(不低于300万像素)	

备注: 新增加弱点位重新从B-C交B-3弱电井引入。

PL 1.08 弱电布置图
Scale 1:120



江苏省方圆建筑设计研究有限公司
JIANGSU FANGYUAN ARCHITECTURAL
DESIGN & Research Co., Ltd.

建筑行业(建筑工程)甲级, 设计证书编号: A132016500

注意: 切勿量度图纸尺寸施工, 以标注尺寸为准, 所用尺寸均须通过放样确定。未经本单位书面许可, 其它单位不得使用、泄露、散布或复制本文件及其资料用于本工程以外的其他地方。本图纸及其相关内容须经图审中心及消防等相关主管部门审查合格后方可使用, 否则, 责任自负。图纸内容如有矛盾, 请联系本单位确认后, 方可实施。施工均以蓝图为准, 电子版不作为施工依据。

注册师印章区

江苏省工程勘察设计出图专用章
出图章盖章区

江苏省方圆建筑设计研究有限公司
资质等级范围: 建筑行业(建筑工程)甲级

请原证书编号: A132016500 有效期至: 2028年12月22日

	姓名	签名
批准	葛恒毕	葛恒毕
项目负责人	何群	何群
审核	于利尧	于利尧
复核	张永飞	张永飞
专业负责人	何群	何群
设计	于晨	于晨
制图		

会签栏

建筑	何群	电气	冯长江
结构	孙海林	暖通	姚燕
给排水	蔡敏敏		

版次 EDITION No.	修改日期 REVISION DATE	修改原因 REVISION REASON

建设单位 CLIENT
涟水县人民医院

项目名称 PROJECT TITLE
胃肠慢病中西医结合诊疗中心改造项目


子项名称 SUB-PRO TITLE
门诊消化内镜室优化改造

图名 DWG TITLE
节点一

项目编号 PROJECT NO. 2026-003 设计阶段 ISSUE 施工图

出图日期 DATE 版次 EDITION No. 第一版

2026.01 图纸编号 DWG NUMBER ZJX-JD-01

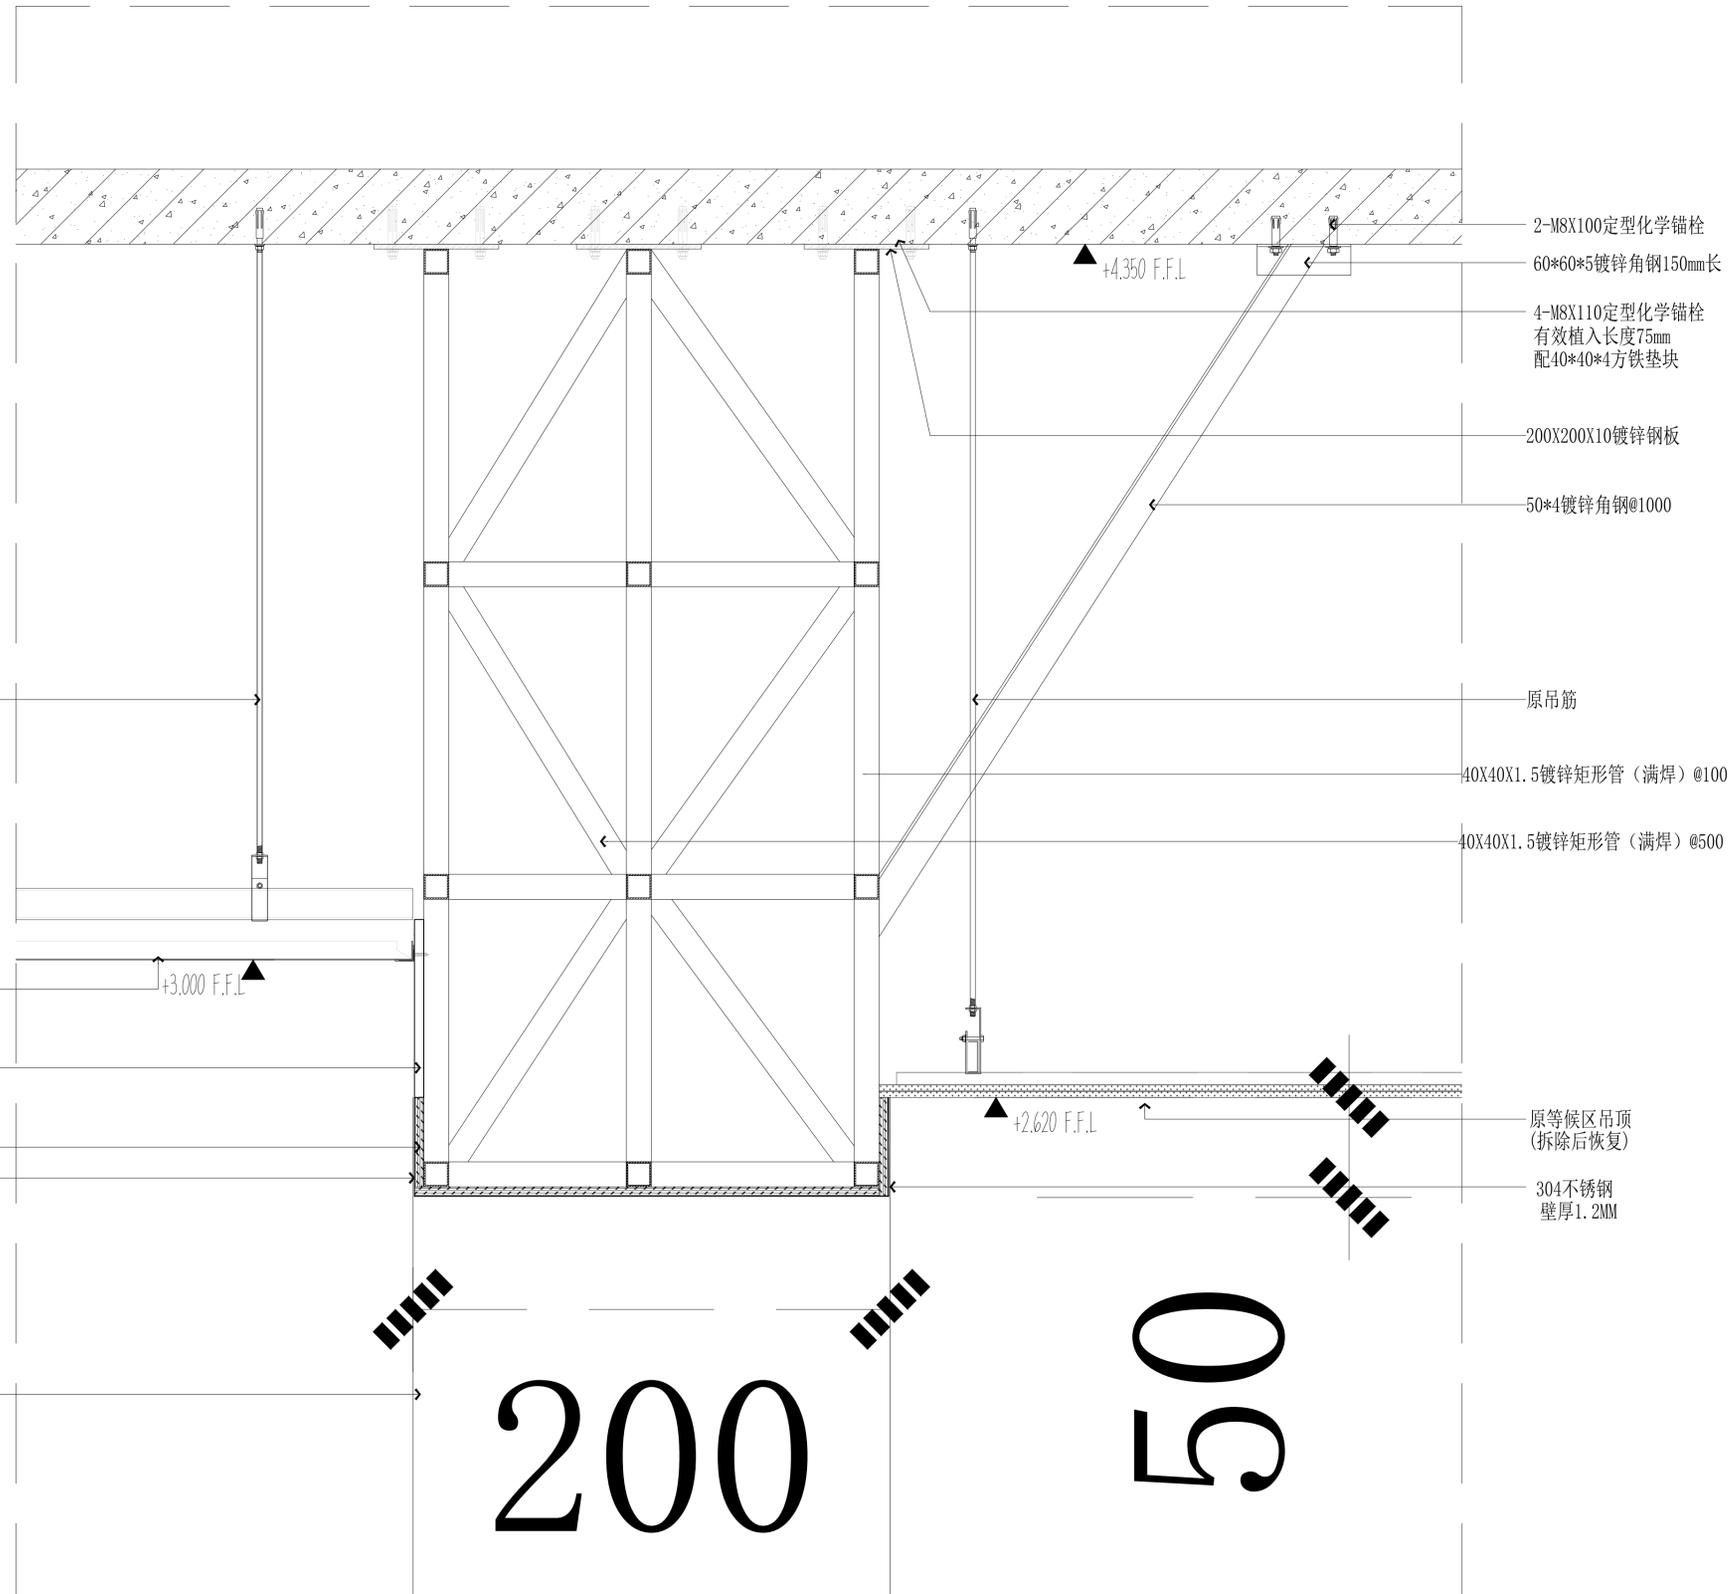

01 过道门头节点图
JD-01 Scale 1:8



江苏省方圆建筑设计研究有限公司
JIANGSU FANGYUAN ARCHITECTURAL
DESIGN & Research Co., Ltd.

建筑行业(建筑工程)甲级, 设计证书编号: A132016500

注意: 切勿量度图纸尺寸施工, 以标注尺寸为准, 所用尺寸均须通过放样确定。未经本单位书面许可, 其它单位不得使用、泄露、散布或复制本文件及其资料用于本工程以外的其他地方。本图纸及其相关内容须经图审中心及消防等相关主管部门审查合格后方可使用, 否则, 责任自负。图纸内容如有矛盾, 请联系本单位确认后, 方可实施。施工均以蓝图为准, 电子版不作为施工依据。

注册师印章区

江苏省工程勘察设计出图专用章
出图章盖章区
江苏省方圆建筑设计研究有限公司
资质等级范围: 建筑行业(建筑工程)甲级
请原证书编号: A132016500 有效期至: 2028年12月22日

	姓名	签名
批准	葛恒毕	葛恒毕
项目负责人	何群	何群
审核	于利尧	于利尧
复核	张永飞	张永飞
专业负责人	何群	何群
设计	于晨	于晨
制图		

会签栏

建筑	何群	电气	冯长江
结构	孙志林	暖通	姚燕
给排水	蔡敏敏		

版次 EDITION No.	修改日期 REVISION DATE	修改原因 REVISION REASON

建设单位 CLIENT
涟水县人民医院

项目名称 PROJECT TITLE
胃肠慢病中西医结合诊疗中心改造项目


子项名称 SUB-PRO TITLE
门诊消化内镜室优化改造

图名 DWG TITLE
节点二

项目编号 PROJECT NO. 2026-003 设计阶段 ISSUE 施工图

出图日期 DATE 2026.01 版次 EDITION No. 第一版

图纸编号 DWG NUMBER ZJX-JD-02

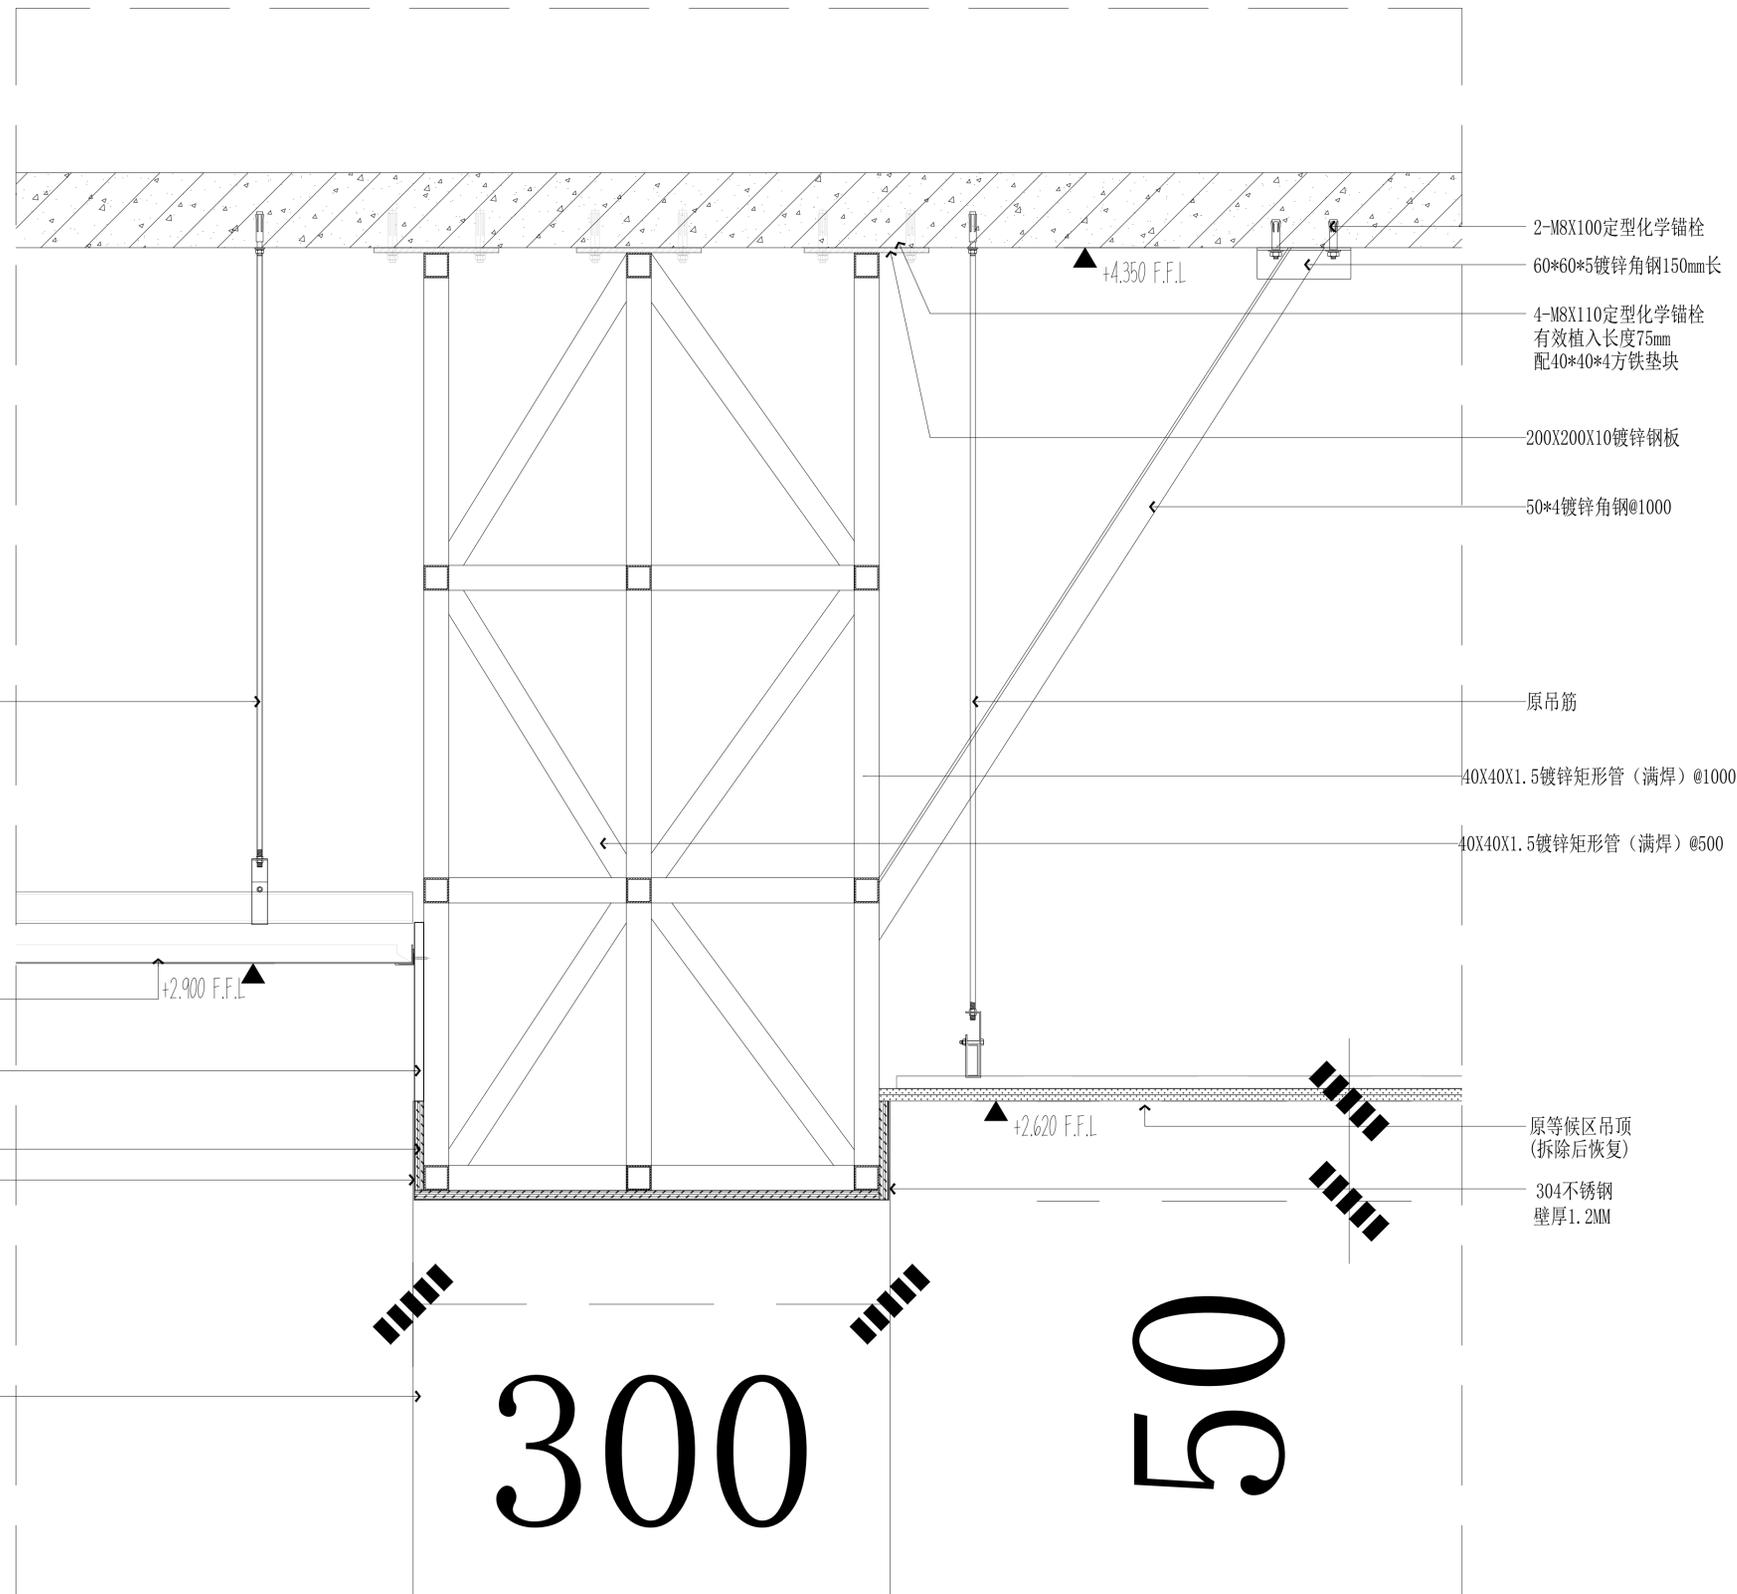

02 苏醒室门头节点图
JD-02 Scale 1:8