

公 司 名 称	鼎 盛 科 技	结 构	
建 筑		电 气	
给 排 水		景 观	
暖 通			

图位示意及说明:

注意:
本图须经签署并加盖本公司专用出图章方为有效;
本图工程应经相关部门审批通过后方可作为施工依据;
本图版权归上海鼎盛科技有限公司所有。

审 定		
Author/Red for Issue		
审 核		
Approved		
项 目 负 责		
Project director		
专 业 负 责		
Discipline Responsible		
校 对		
Check		
设 计		
DESIGN		
建 设 单 位		

工程名称 无锡（长三角）创新合作中心南京基地
PROJECT 无锡（长三角）创新合作中心南京基地
暨江阴高新区“双高协同”南京综合服务平台布展项目

子 项
PROJECT SUB

图 名
TITLE

图 纸 目 录

设计号	图 号	电 施-01
DESIGN NO.	DRAWING NO.	
阶段	施 工 图	比 例
STATUS	SCALE	1/125
版 次	01	日 期
REV.	DATE	2026.02




鼎盛科技
Dingsheng Technology

序号	图号	图纸名称	比例	规格	序号	图号	图纸名称	比例	规格	序号	图号	图纸名称	比例	规格
01	电施-01	图纸目录	A2		55					109				
02	电施-02	电气设计及施工说明	A2		56					110				
03	电施-03	配电系统图	A2		57					111				
04	电施-36F-01	三十六层干线布置图	A2	1:125	58					112				
05	电施-36F-02	三十六层照明布线图	A2	1:125	59					113				
06	电施-36F-03	三十六层插座布线图	A2	1:125	60					114				
07	电施-36F-04	三十六层空调布线图	A2	1:125	61					115				
08					62									
09					63					116				
10					64					117				
11					65					118				
12					66					119				
13					67					120				
14					68					121				
15					69					122				
16					70					123				
17					71					124				
18					72									
					73					125				
					74					126				
					75					127				
					76					128				
19					77					129				
20					78					130				
21										131				
22										132				
23					79					133				
24					80					134				
25					81					135				
26					82					136				
27					83					137				
28					84									
29					85					138				
30					86					139				
31					87					140				
32					88					141				
33					89									
34					90									
35														
36										142				
37					91					143				
38					92					144				
39					93					145				
40					94					146				
					95					147				
41					96					148				
42					97					149				

公 建 配 电	结 构
建 筑	电 气
给 排 水	景 观
暖 通	

区位示意及说明:

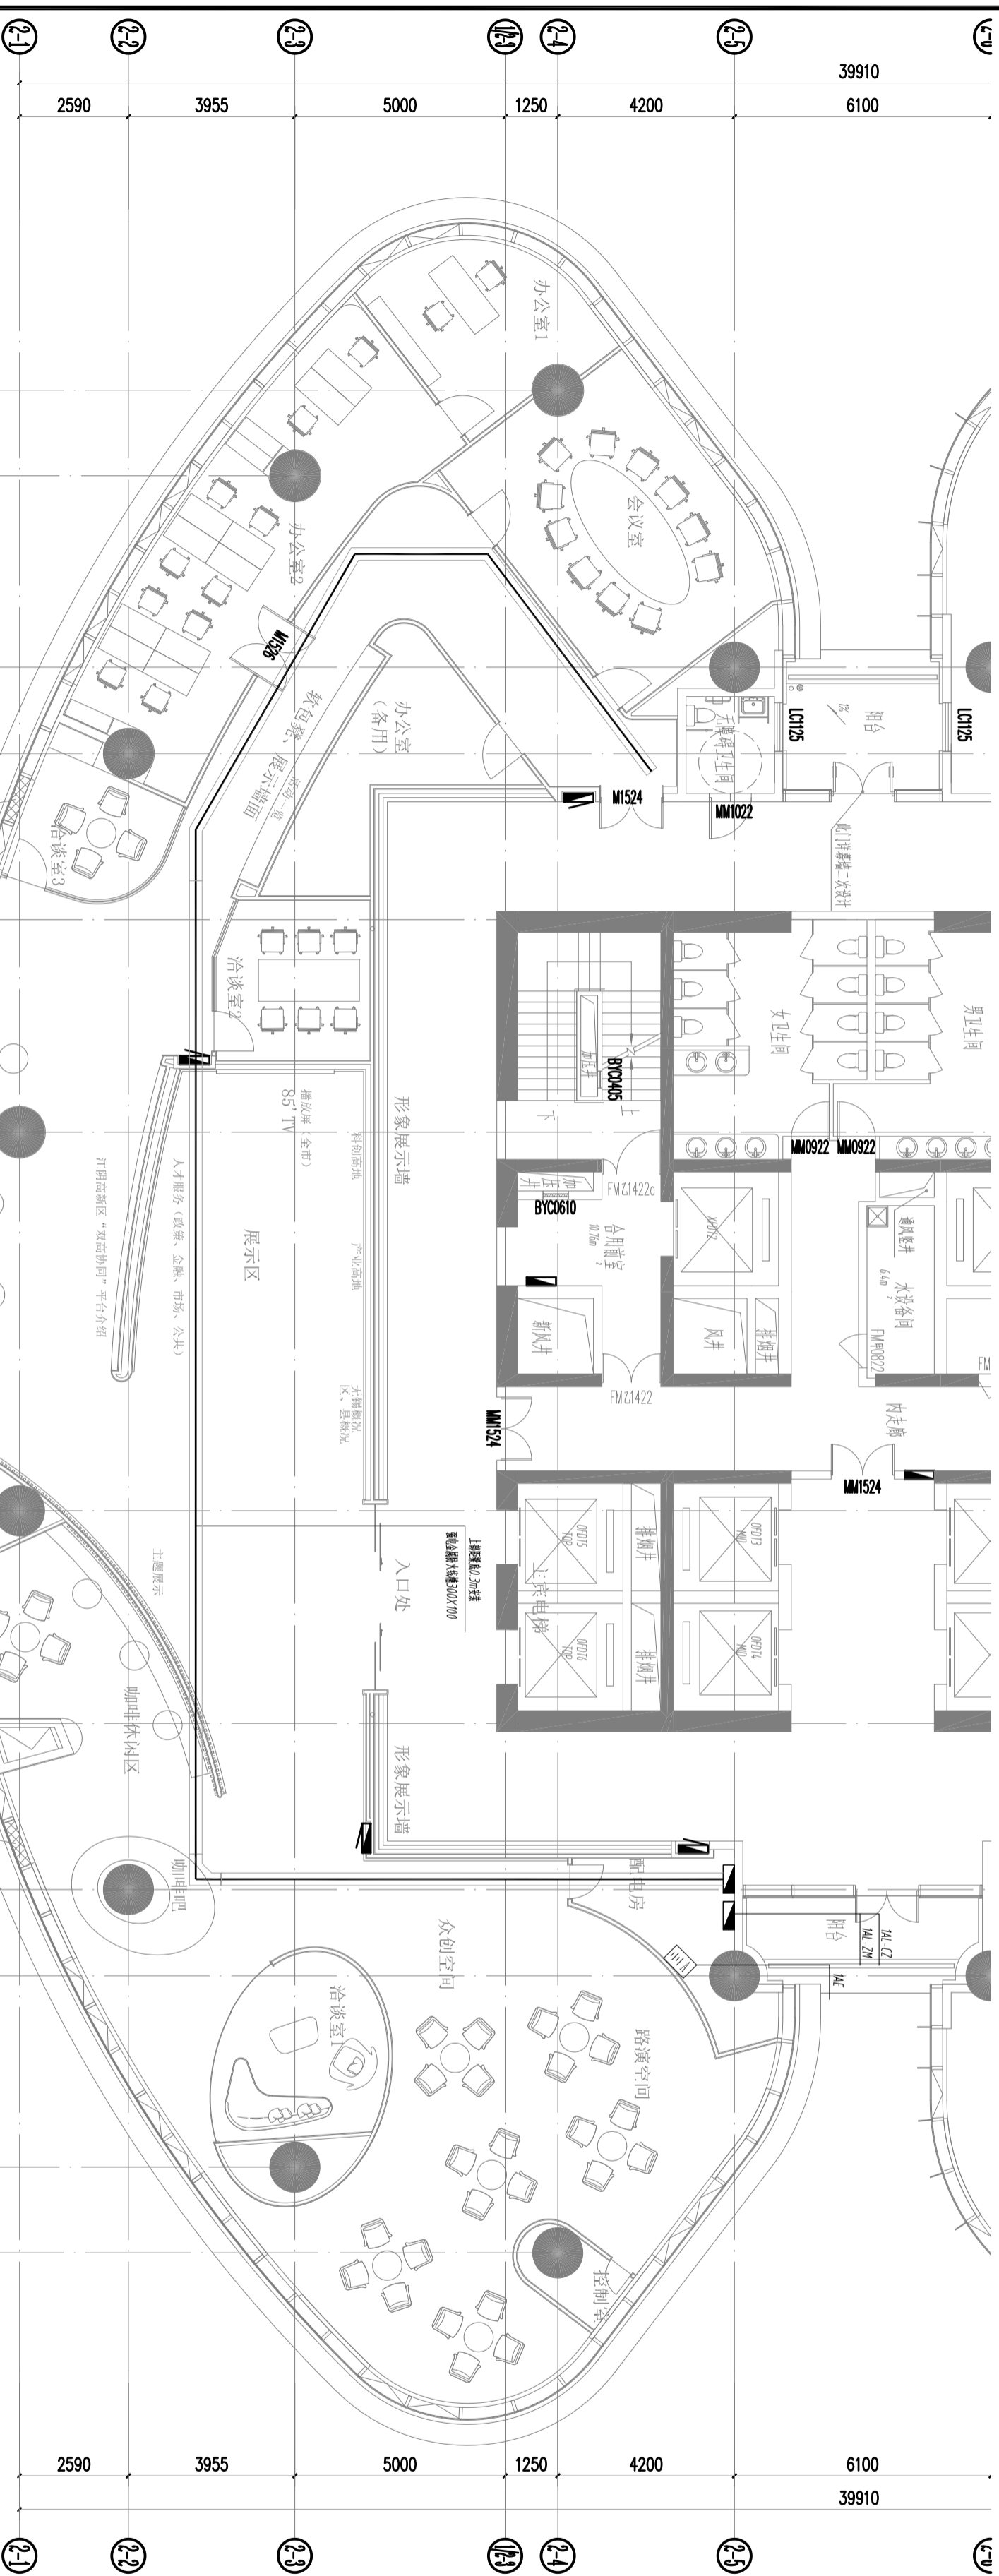


工程名称		无锡(长三角)创新合作中心南京基地	
PROJECT		Wuxi (Yangtze River Delta) Innovation Cooperation Center Nanjing Base	
子项		暨江阴高新区“双高协同”南京综合服务平台布展项目	
SUB-ITEM		Jiangyin High-tech Zone "Dual High Synergy" Nanjing Comprehensive Service Platform Exhibition Project	
图名			
三十六层干线布置图			
TITLE			
三十六层干线布置图			
设计号	图号	电施-36F-01	
DESIGN NO.	DRAWING NO.		
阶段	施工图	比例	1/125
STATUS	CONSTRUCTION DRAWING	SCALE	
版本	01	日期	2026.02
REV.		DATE	



鼎盛科技
Dingsheng Technology

建筑	结构
给排水	电气
暖通	景观

图例及说明:

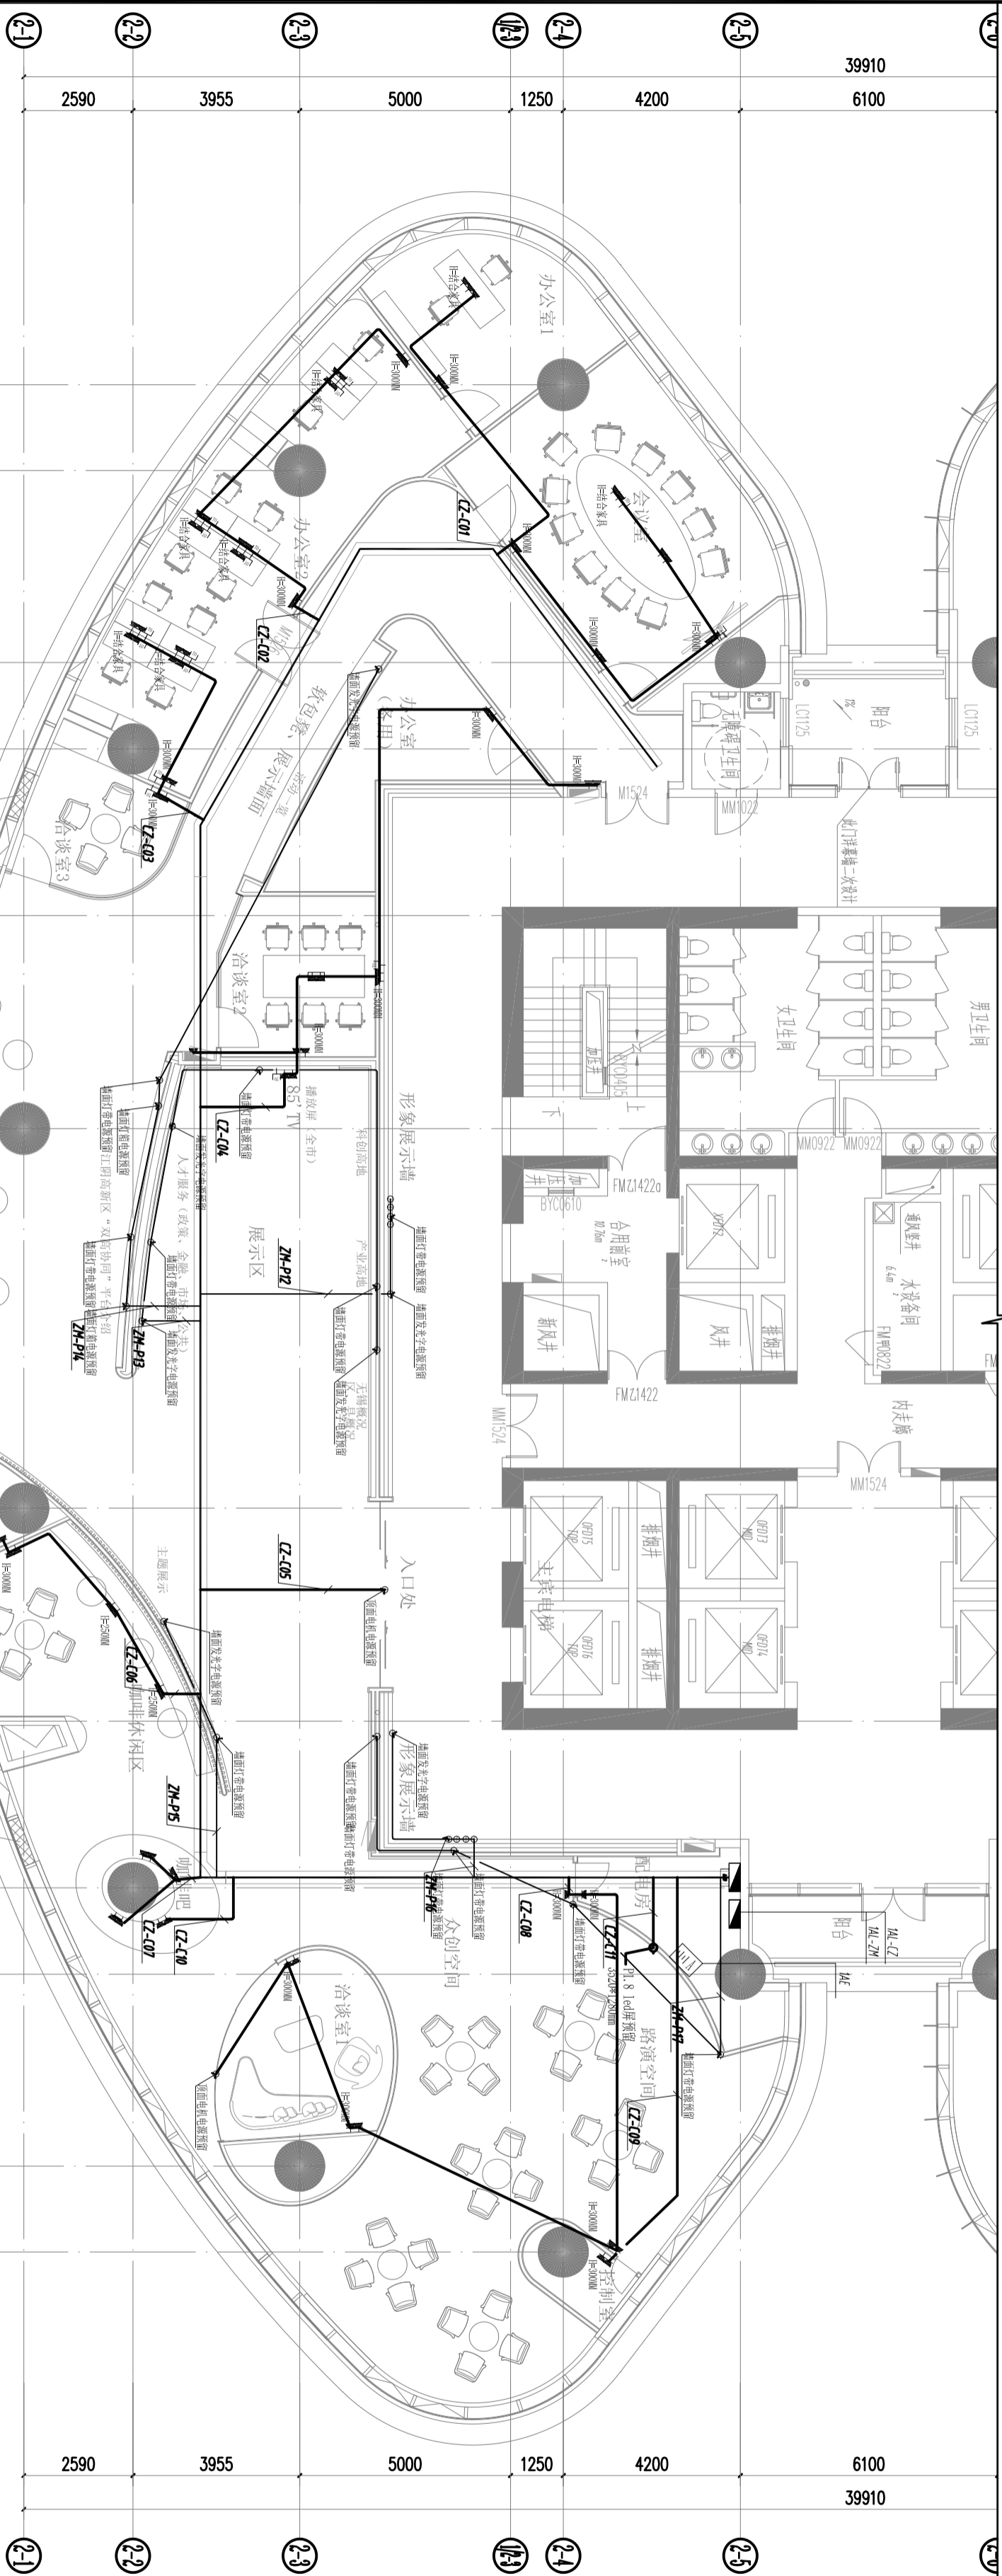

注意:
 1. 本图须经审批盖章并加盖公章方为有效;
 2. 本图须经审批盖章并加盖公章后方可作为施工依据;
 3. 本图版权归上海鼎盈科技有限公司所有。

审定

审核

项目负责

专业负责

校对

设计

建设单位

工程名称

子项

图名

设计号

阶段

版本

图号

比例

日期

电施-30F-03

1/125

2026.02

鼎盈科技

Dingsheng Technology

三十三层插座布线图

电施-30F-03

1/125


2026.02

鼎盈科技

Dingsheng Technology

建筑	结构
给排水	电气
暖通	景观

区位示意及说明:

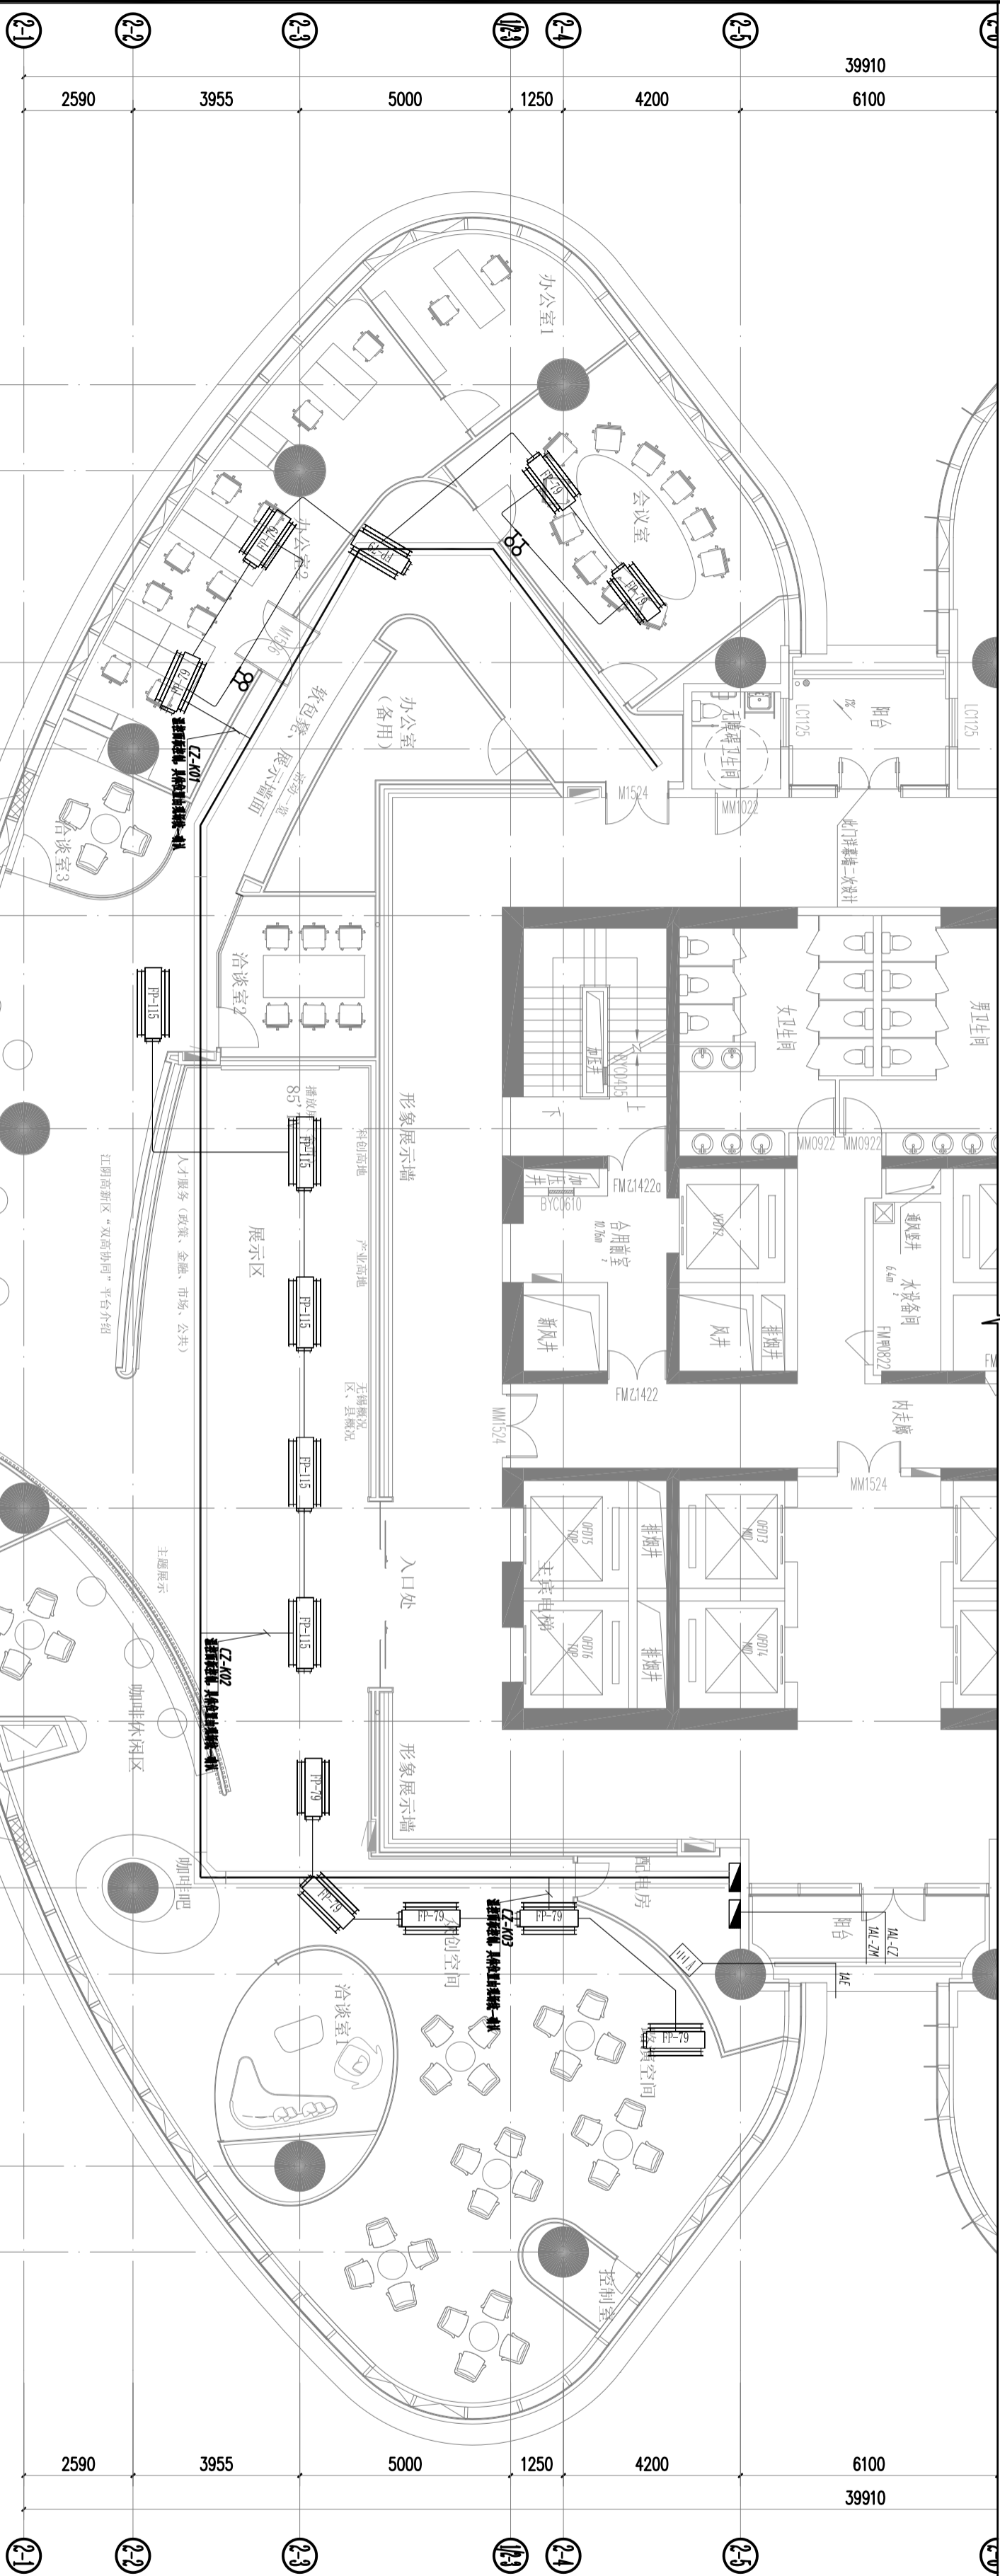

注意:
 本图须经签署并加盖公章本公司专印出图章方为有效;
 本图工程应经相关部门审批后方可作为施工依据;
 本图版权归上海鼎盈科技有限公司所有。

审定

审核

项目负责

专业负责

校对

设计

建设单位

工程名称
 无锡(长三角)创新合作中心南京基地
 暨江阴高新区“双高协同”南京综合服务平台布展项目

子项

图名

三十六层空调布线图

设计号	图号	电施-36F-04
DISIGN NO.	DRAWING NO.	
阶段	施工图	比例 1/125
STATUS	SCALE	
版本	01	日期 2026.02
REV.	DATE	



鼎盈科技
 Dingying Technology

建筑	结构
给排水	电气
暖通	景观

图例示意及说明:

注意:
本图须经签署并加盖本公司专用章方为有效;
本图工程应经相关部门审批后方可作为施工依据;
本图版权归上海鼎盛科技有限公司所有。

审定	
审核	
项目负责人	
专业负责	
校对	
设计	
建设单位	

工程名称 无锡（长三角）创新合作中心南京基地
暨江阴高新区“双高协同”南京综合服务平台布展项目

子项
图名 图纸目录

设计号	图号
DISIGN NO.	DESIGN NO.
阶段	比例
STATUS	SCALE
版本	日期
REV.	DATE
01	2026.02




鼎盛科技
Dingsheng Technology

序号	图号	图纸名称	比例	规格	序号	图号	图纸名称	比例	规格	序号	图号	图纸名称	比例	规格
01	电消施-01	图纸目录	A2		55					109				
02	电消施-02	消防设计说明	A2		56					110				
03	电消施-03	配电系统图	A2		57					111				
04	电消施-36F-01	三十六层应急灯布线图	A2	1:125	58					112				
05	电消施-36F-02	三十六层烟感报警布线图	A2	1:125	59					113				
06					60					114				
07					61					115				
08					62									
09					63									
10					64					116				
11					65					117				
12					66					118				
13										119				
14										120				
15					67					121				
16					68					122				
17					69					123				
18					70					124				
					71									
					72									
					73									
					74									
					75									
19					76					125				
20					77					126				
21					78					127				
										128				
22										129				
23										130				
24										131				
25										132				
26										133				
27										134				
28										135				
29										136				
30										137				
31														
32														
33														
34														
35														
36										142				
37										143				
38										144				
39										145				
40										146				
										147				
41										148				
42										149				

公 建 楼	结 构
建 筑	电 气
给 排 水	景 观
暖 通	

区位示意及说明:

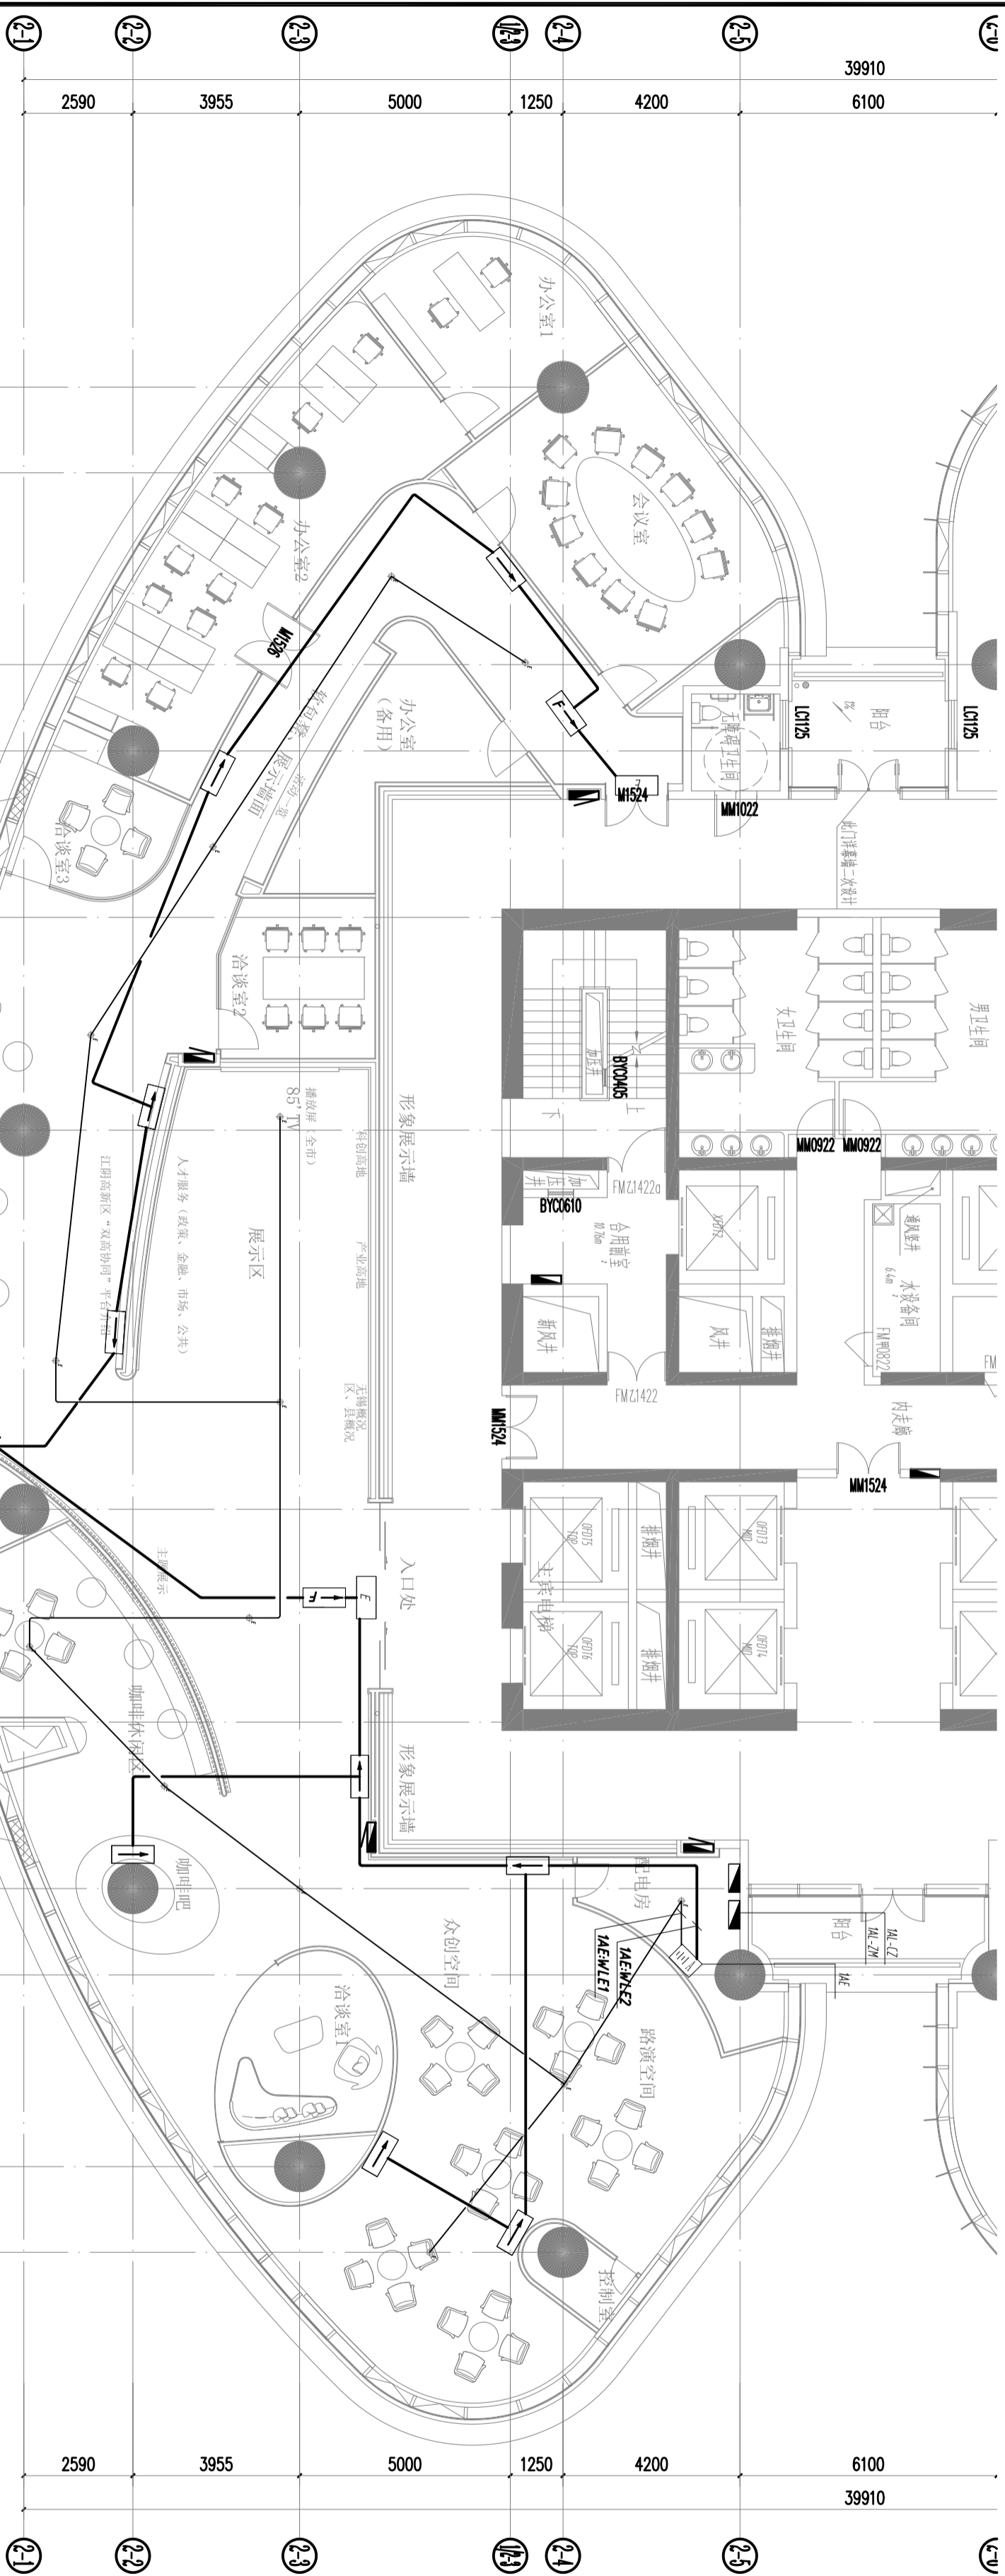

注意:
 本图须经签署并加盖公章并由本公司专业出图人员方为有效;
 本图工程应经相关部门审批通过后后方可作为施工依据;
 本图版权归上海鼎盈科技有限公司所有。

审 定
 Author/Lead for Issue

审 核
 Approved

项目负责
 Project director

专业负责
 Discipline Responsible

校 对
 Check

设 计
 DESIGN

建 设 单 位

工程名称
 PROJECT

子 项
 PROJECT SUB

图 名
 TITLE

设计号
 DESIGN NO.

阶段
 STATUS

版本
 REV.

图号	电清施-301-01
比例	1/125
日期	2026.02


三十六层应急灯布线图



鼎盈科技
 Dingyong Technology

公 建 类	建 筑	结 构
建 筑	结 构	结 构
给 排 水	电 气	电 气
暖 通	景 观	景 观

区位示意及说明:

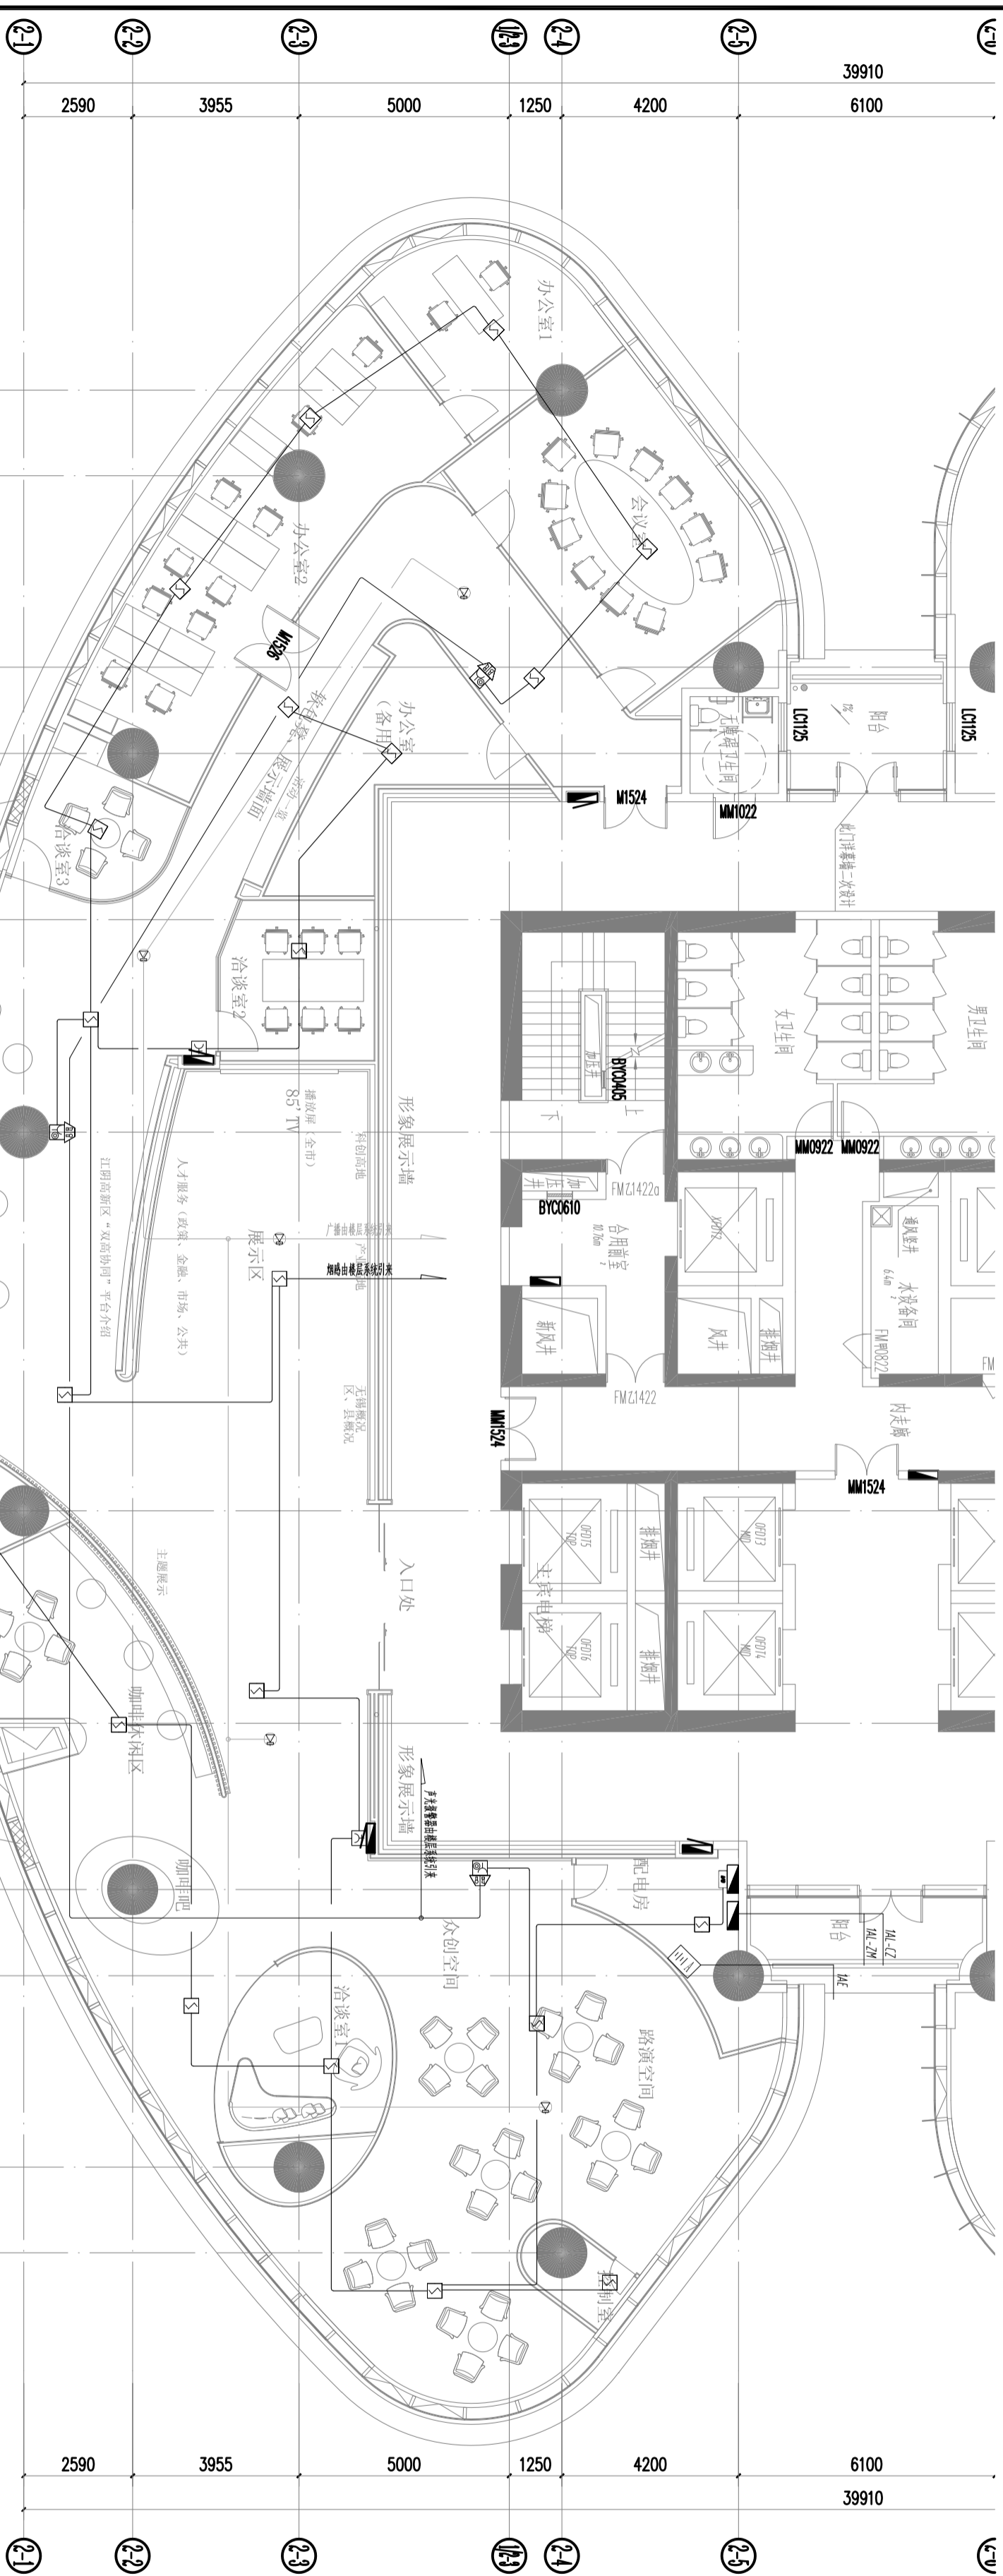

注意:
 本图须经签署并加盖公章本公司专用章方能有效;
 本图工程应经相关部门审批通过后方可作为施工依据;
 本图版权归上海鼎盛科技有限公司所有。

审 定
 Author/Lead for Issue

审 核
 Approved

项目负责
 Project director

专业负责
 Discipline Responsible

校 对
 Check

设 计
 DESIGN

建 设 单 位

工程名称
 PROJECT

子 项
 PROJECT SUB

图 名
 TITLE

三十六层烟感报警布线图

设计号	图 号
DISIGN NO.	DRAWING NO.
阶段	施 工 图
STATUS	SCALE
比例	1/125
日期	2026.02
版本	01
DATE	



鼎盛科技
 Dingsheng Technology