

足球场改造, 2386.2m²
足球场白标线为自带白色人造草嵌入
ø40PVC排水管, 暂定1000长, 约62根

注:1、不得量取图纸尺寸施工;如有任何不详细,请在施工前与设计师会商。
2、本图设计内容未经设计师同意不得在其它地方使用。
3、版本号:第一次出图为0,第一次修改为A,第二次修改为B,余类推。

注册建筑师、工程师章:

JIANGSU PROVINCE ARCHITECTURAL D&R INSTITUTE CO., LTD.
江苏省建筑设计研究院股份有限公司
(设计证书编号 A132002898 A232002895)
(规划证书编号 自资规甲字 22320493)
(压力管道设计证书编号 TS1832058 - 2024)
中国 南京 建邺区 创意路 86 号

设计	
设计	
绘图	
专业负责人	
项目负责人	
方案设计人	
校对	
审核	
项目经理	
批准	


会签栏	
建筑	电气
结构	暖通
给排水	智能

委托单位	
设计编号	设计阶段
项目名称	
子项名称	
图纸内容	崇明小学足球场平面图

图号 - 版本号	LD1.01	日期	
条形码			

出图章盖章区


崇明小学足球场平面图 1:150

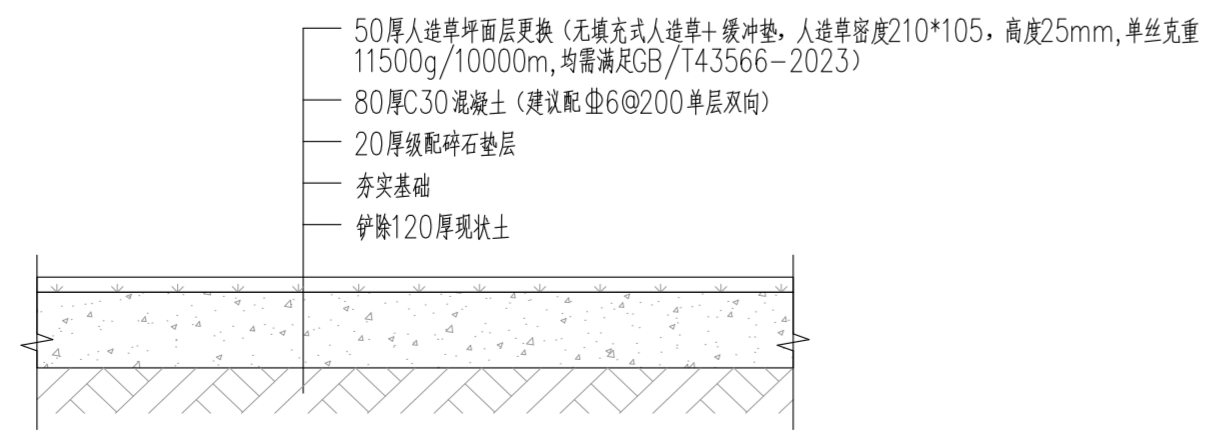


足球场改造做法详图 1:10

注:材料技术参数满足GB36246-2018《中小学合成材料面层运动场地》中各项指标要求。


注:1、不得量取图纸尺寸施工;如有任何不详尽,请在施工前与设计师会商。
2、本图设计内容未经设计师同意不得在其它地方使用。
3、版本号:第一次出图为0,第一次修改为A,第二次修改为B,余类推。

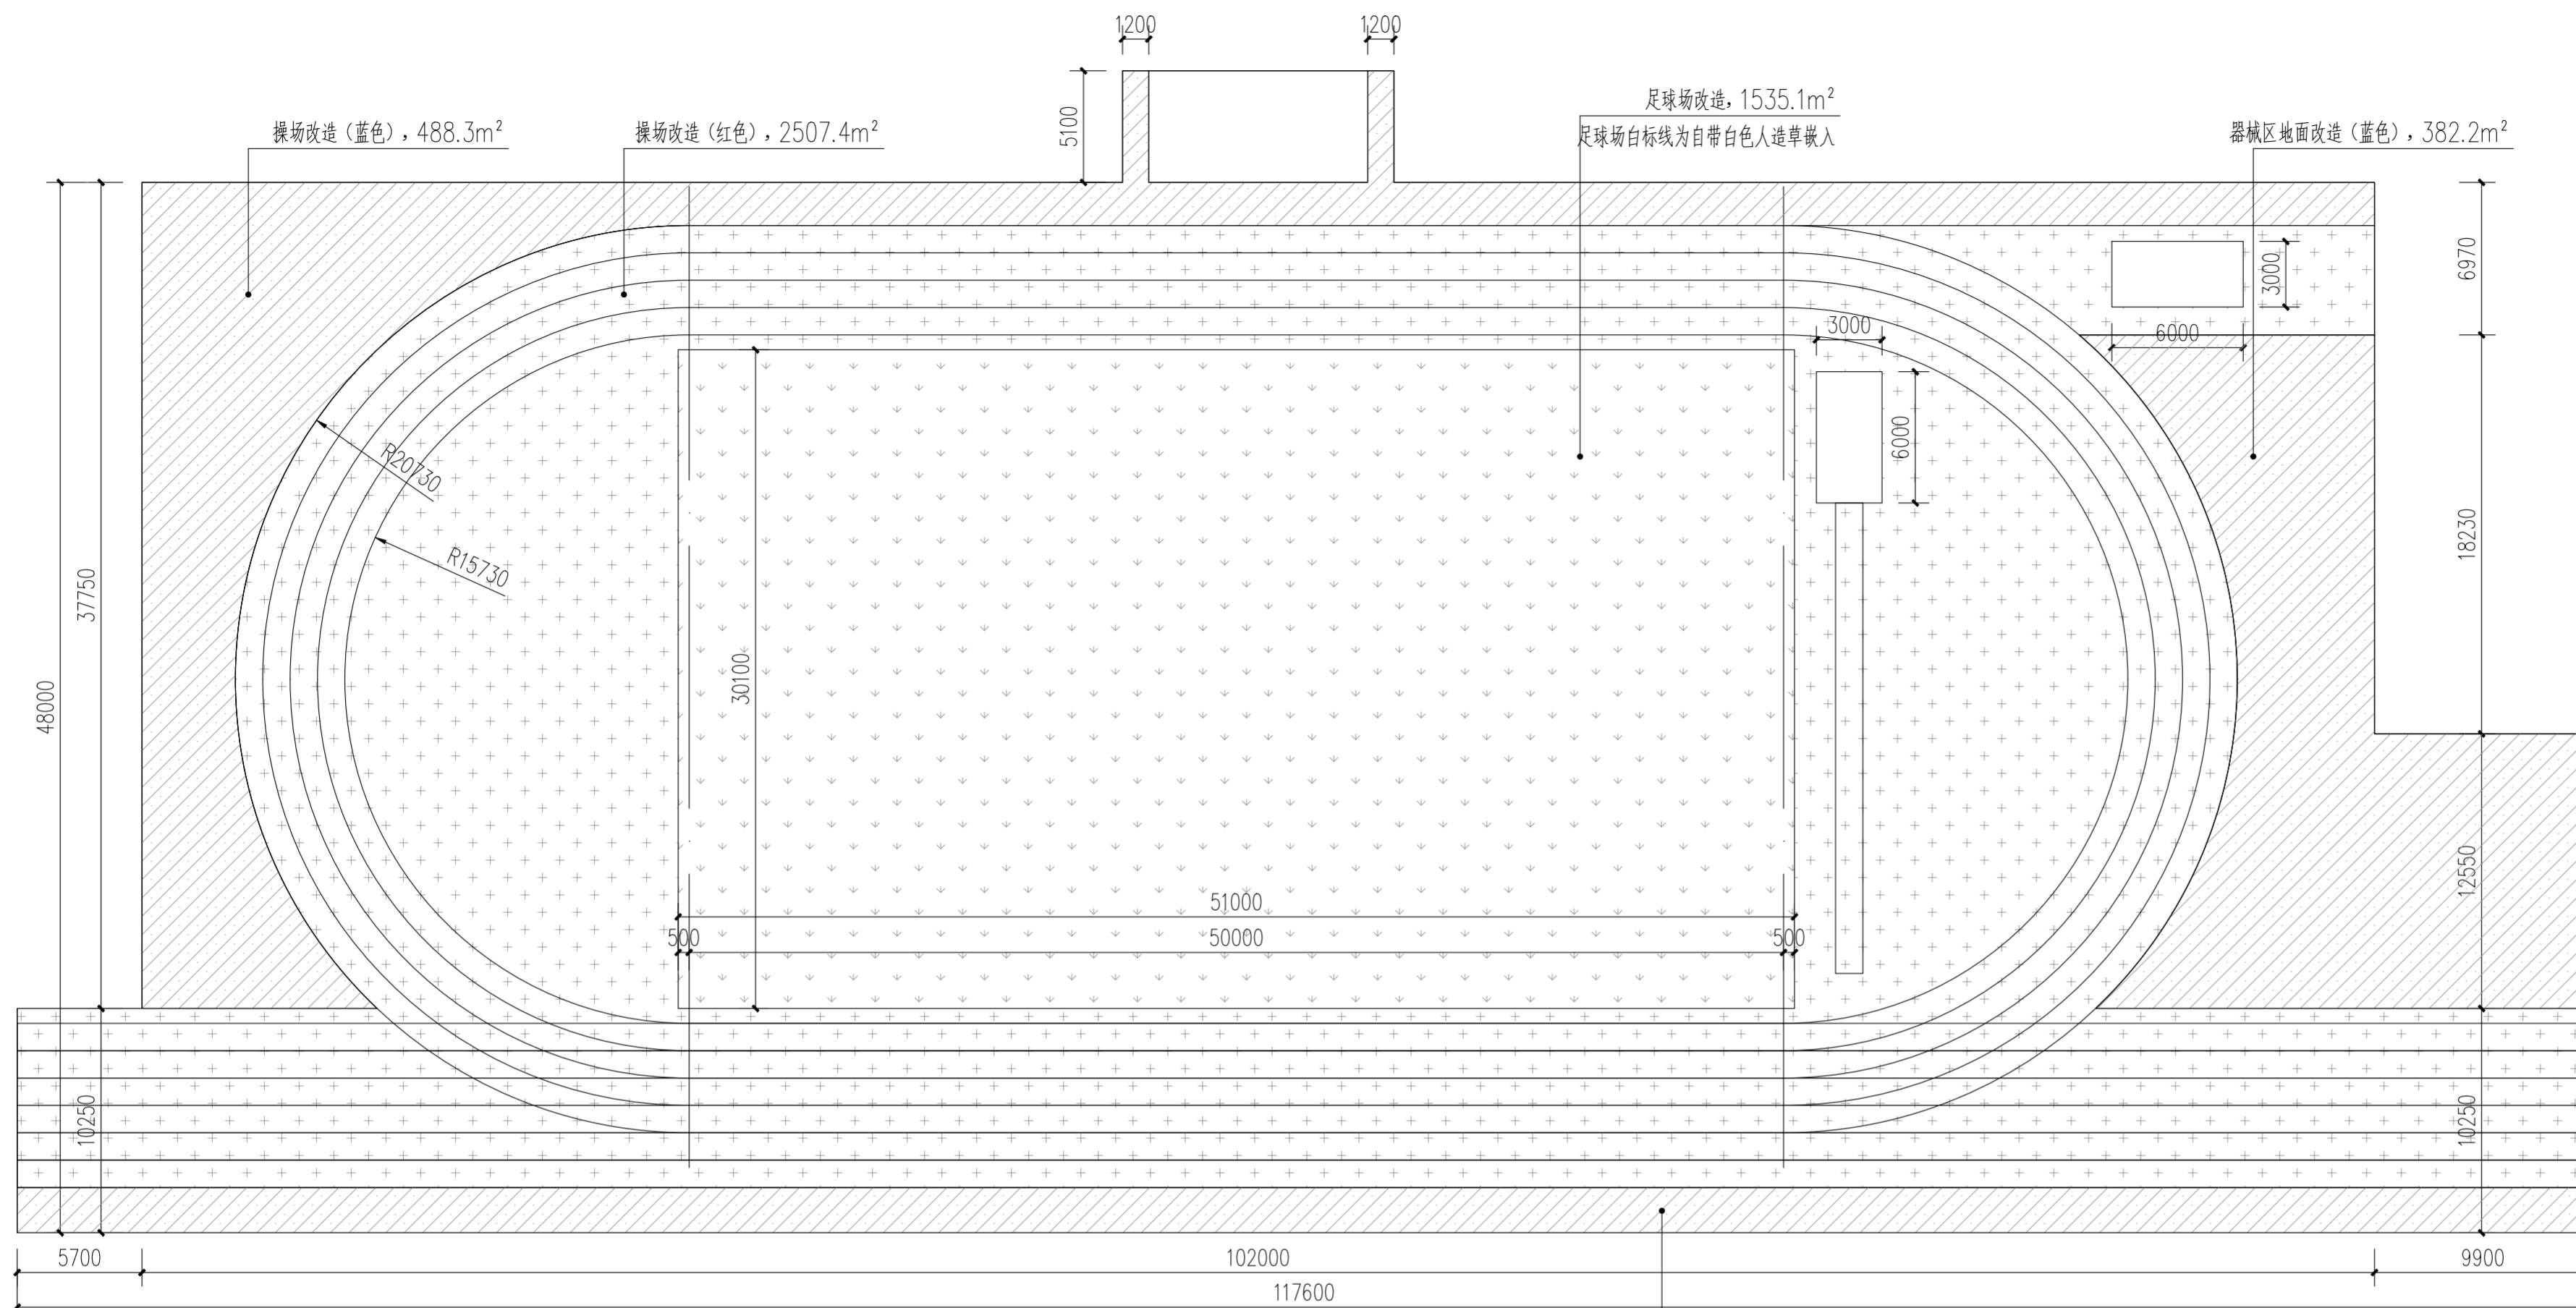


实验小学操场平面图 1:300

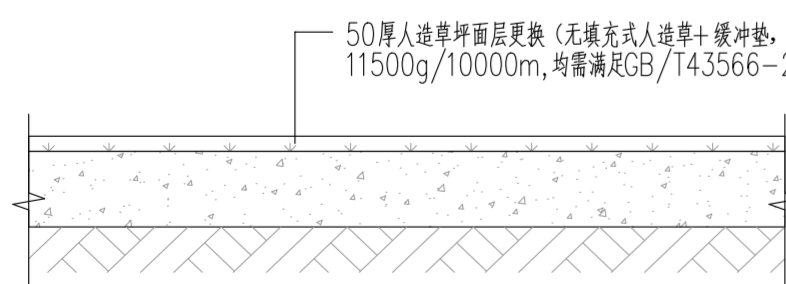

足球场改造做法详图 1:10

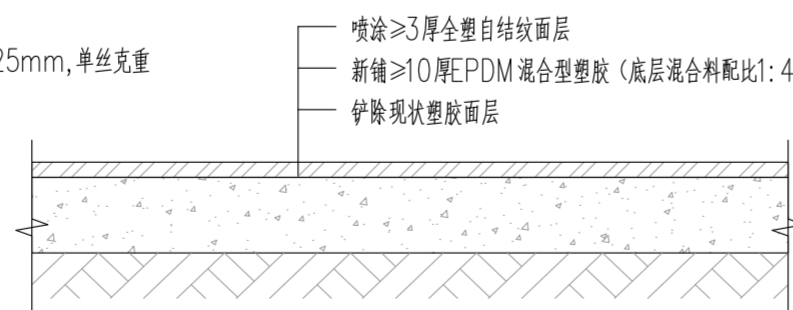

操场改造做法详图 1:10

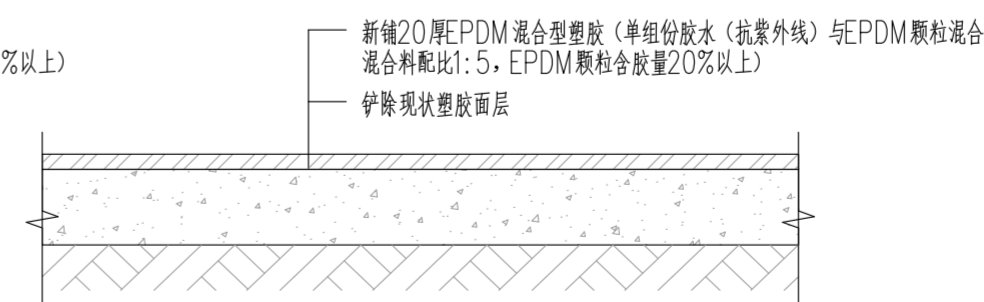

器械区地面改造做法详图 1:10

注:材料技术参数:满足GB36246-2018《中小学合成材料面层运动场地》中各项指标要求。

注册建筑师、工程师章:

JIANGSU PROVINCE
ARCHITECTURAL D&R INSTITUTE CO., LTD.
江苏省建筑设计研究院
股份有限公司
(设计证书编号 A132002898 A232002895)
(规划证书编号 自资规甲字 22320493)
(压力管道设计证书编号 TS1832058 - 2024)
中国 南京 建邺区 创意路 86 号

设计		会签栏	
设计		建筑	电气
绘图		结构	暖通
专业负责人		给排水	智能
项目负责人		委托单位	
方案设计人		设计编号	设计阶段
校对		项目名称	
审核		子项名称	
项目经理		图纸内容	实验小学操场平面图
批准		图号 - 版本号	LD2.01 日期

会签栏	
建筑	电气
结构	暖通
给排水	智能

委托单位	
设计编号	设计阶段

项目名称	
子项名称	


图纸内容	实验小学操场平面图
------	-----------

图号 - 版本号	LD2.01	日期	
----------	--------	----	--

条形码	
-----	--

出图章盖区

注:1、不得量取图纸尺寸施工;如有任何不详尽,请在施工前与设计师会商。
 2、本图设计内容未经设计师同意不得在其它地方使用。
 3、版本号:第一次出图为0,第一次修改为A,第二次修改为B,余类推。

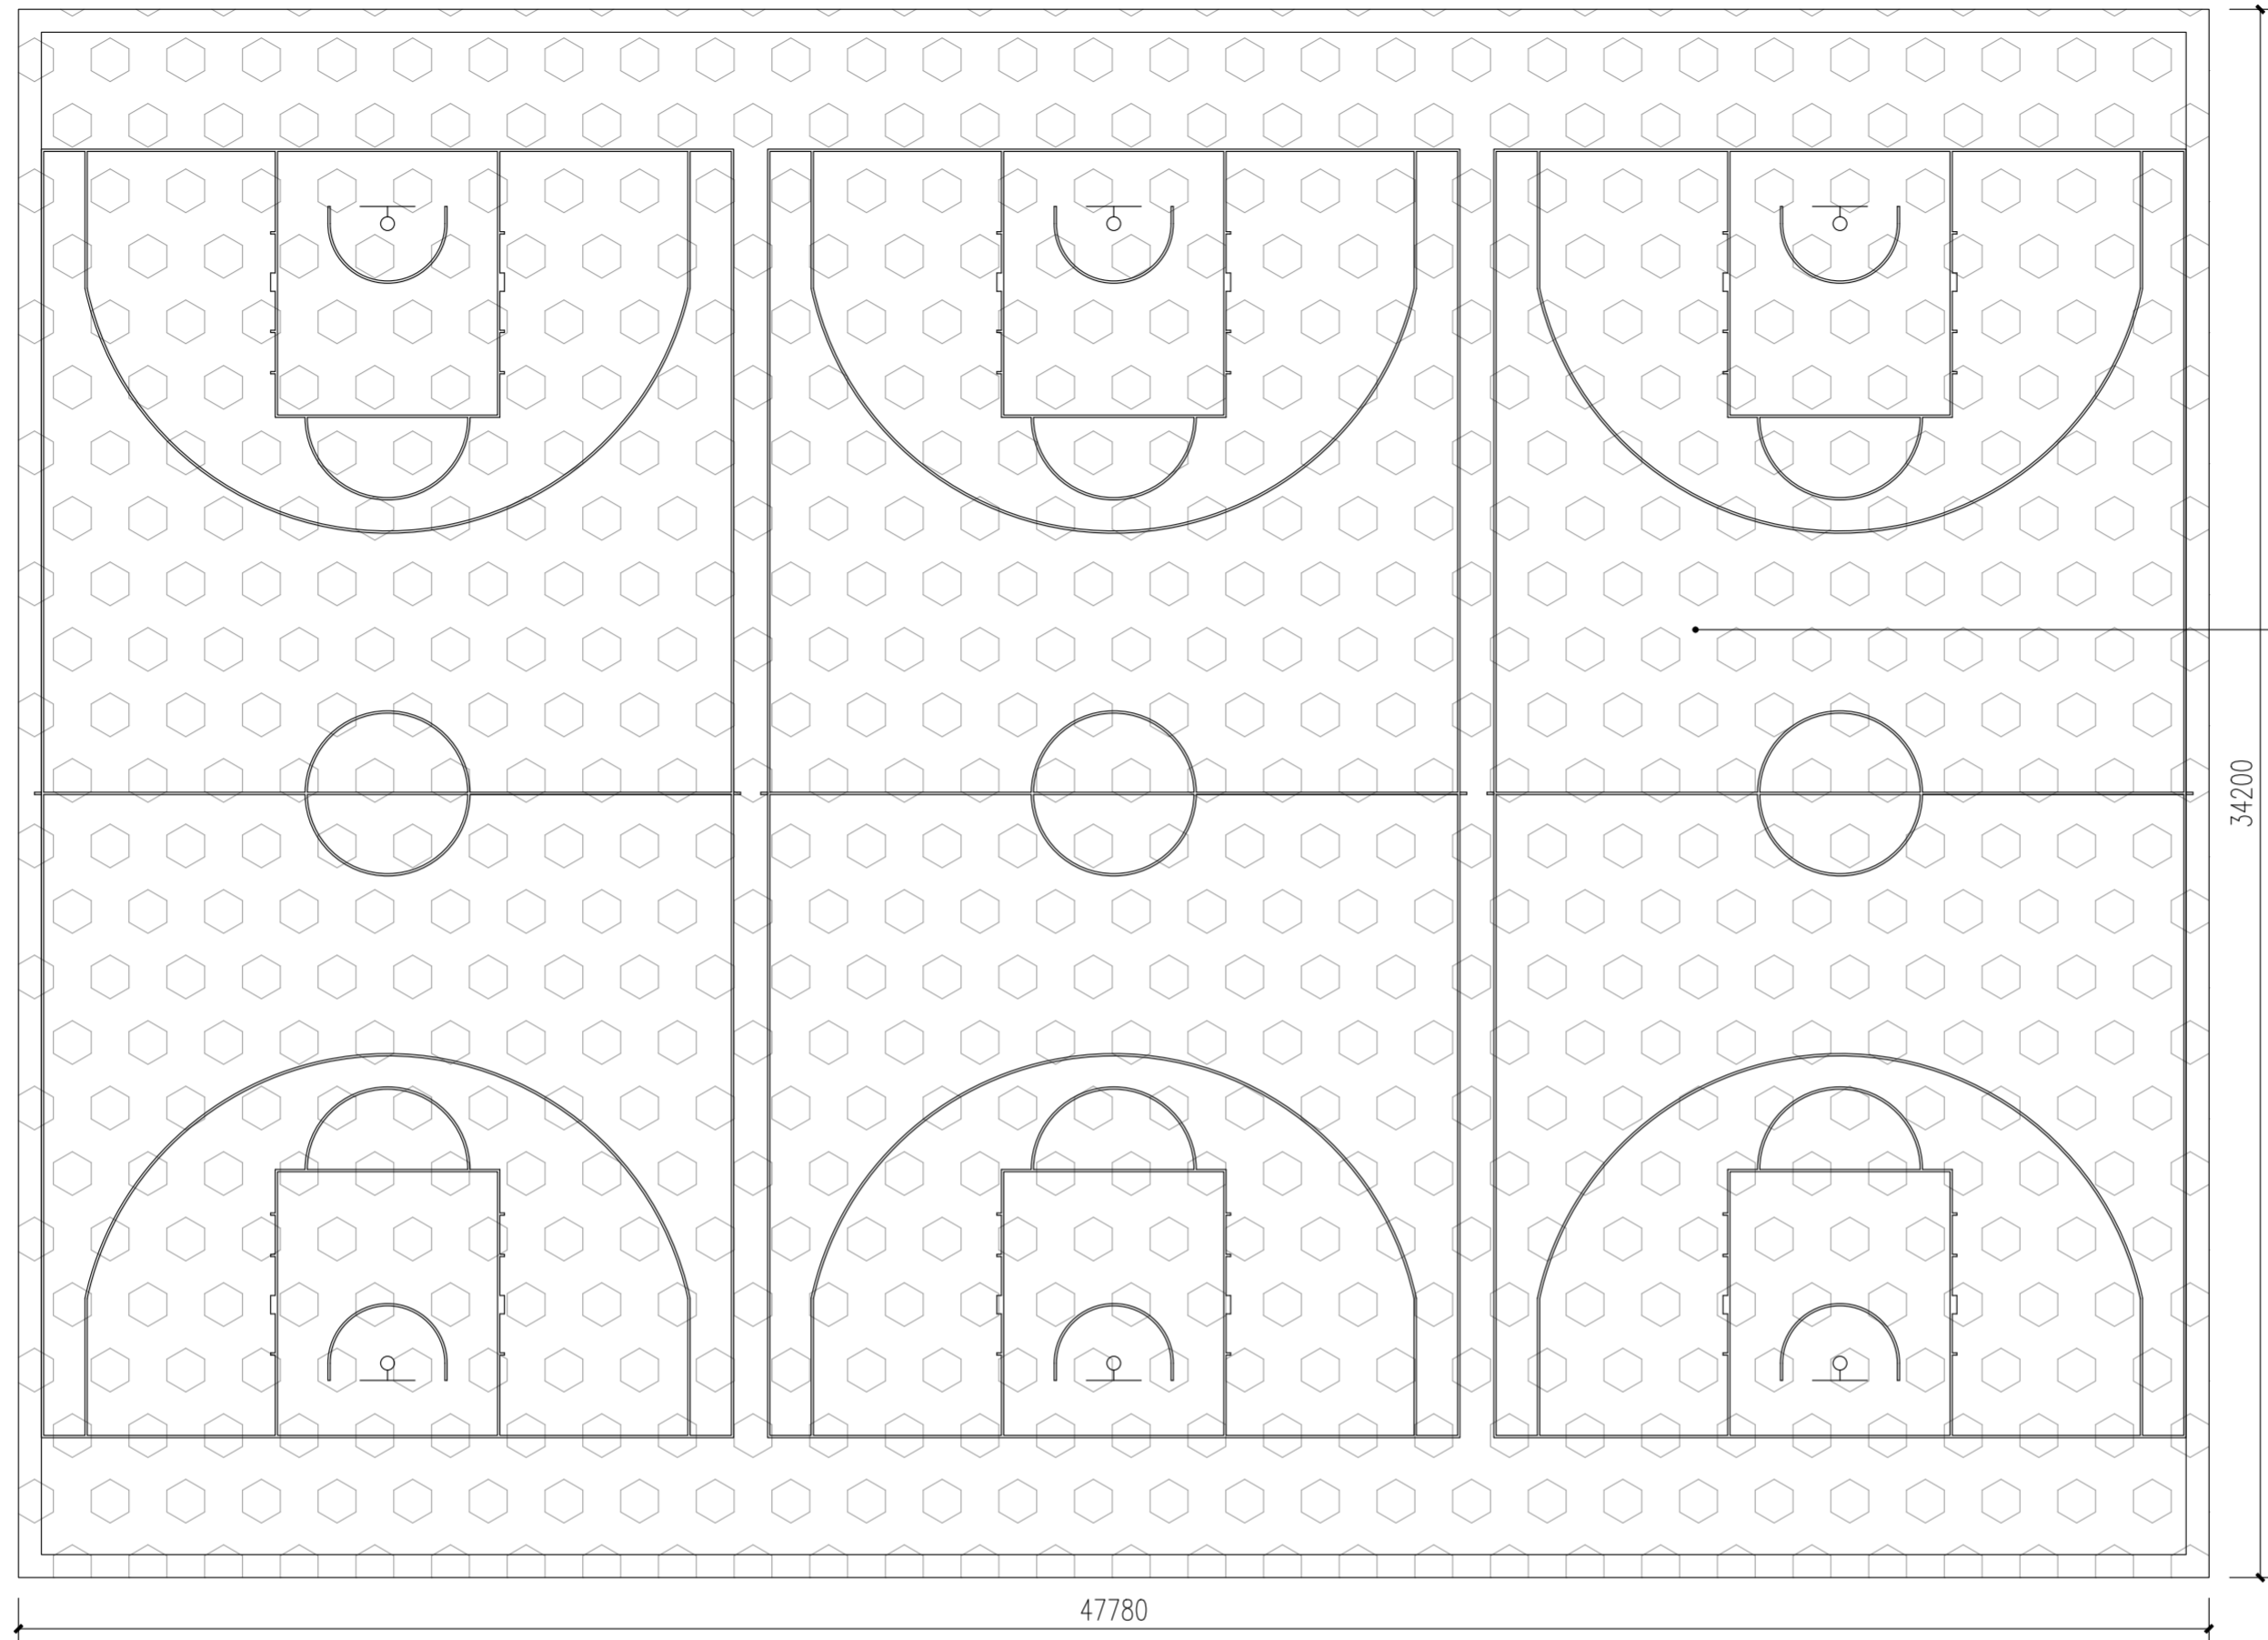


篮球场改造, 1634.1m²

34200

47780

实验小学篮球场平面图 1:300

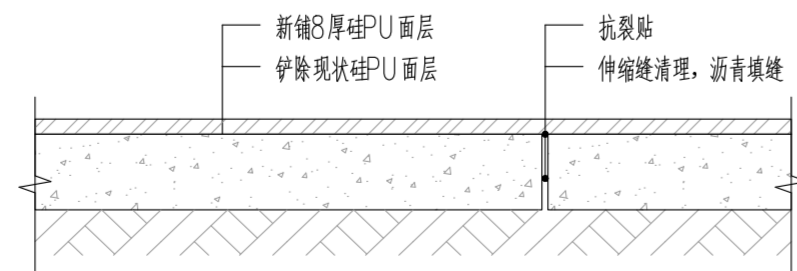

篮球场改造做法详图 1:10

注:材料技术参数满足GB36246-2018《中小学合成材料面层运动场地》中各项指标要求。

注册建筑师、工程师章:

JIANGSU PROVINCE ARCHITECTURAL D&R INSTITUTE CO., LTD.
江苏省建筑设计研究院股份有限公司
 (设计证书编号 A132002898 A232002895)
 (规划证书编号 自资规甲字 22320493)
 (压力管道设计证书编号 TS1832058 - 2024)
 中国 南京 建邺区 创意路 86 号

签署栏

设计	
绘图	
专业负责人	
项目负责人	
方案设计人	
校对	
审核	
项目经理	
批准	

会签栏

建筑		电气	
结构		暖通	
给排水		智能	


委托单位	
设计编号	设计阶段
项目名称	
子项名称	

图纸内容	实验小学篮球场平面图
------	------------

图号 - 版本号	LD2.02	日期	
----------	--------	----	--

条形码	
-----	--

出图章盖章区

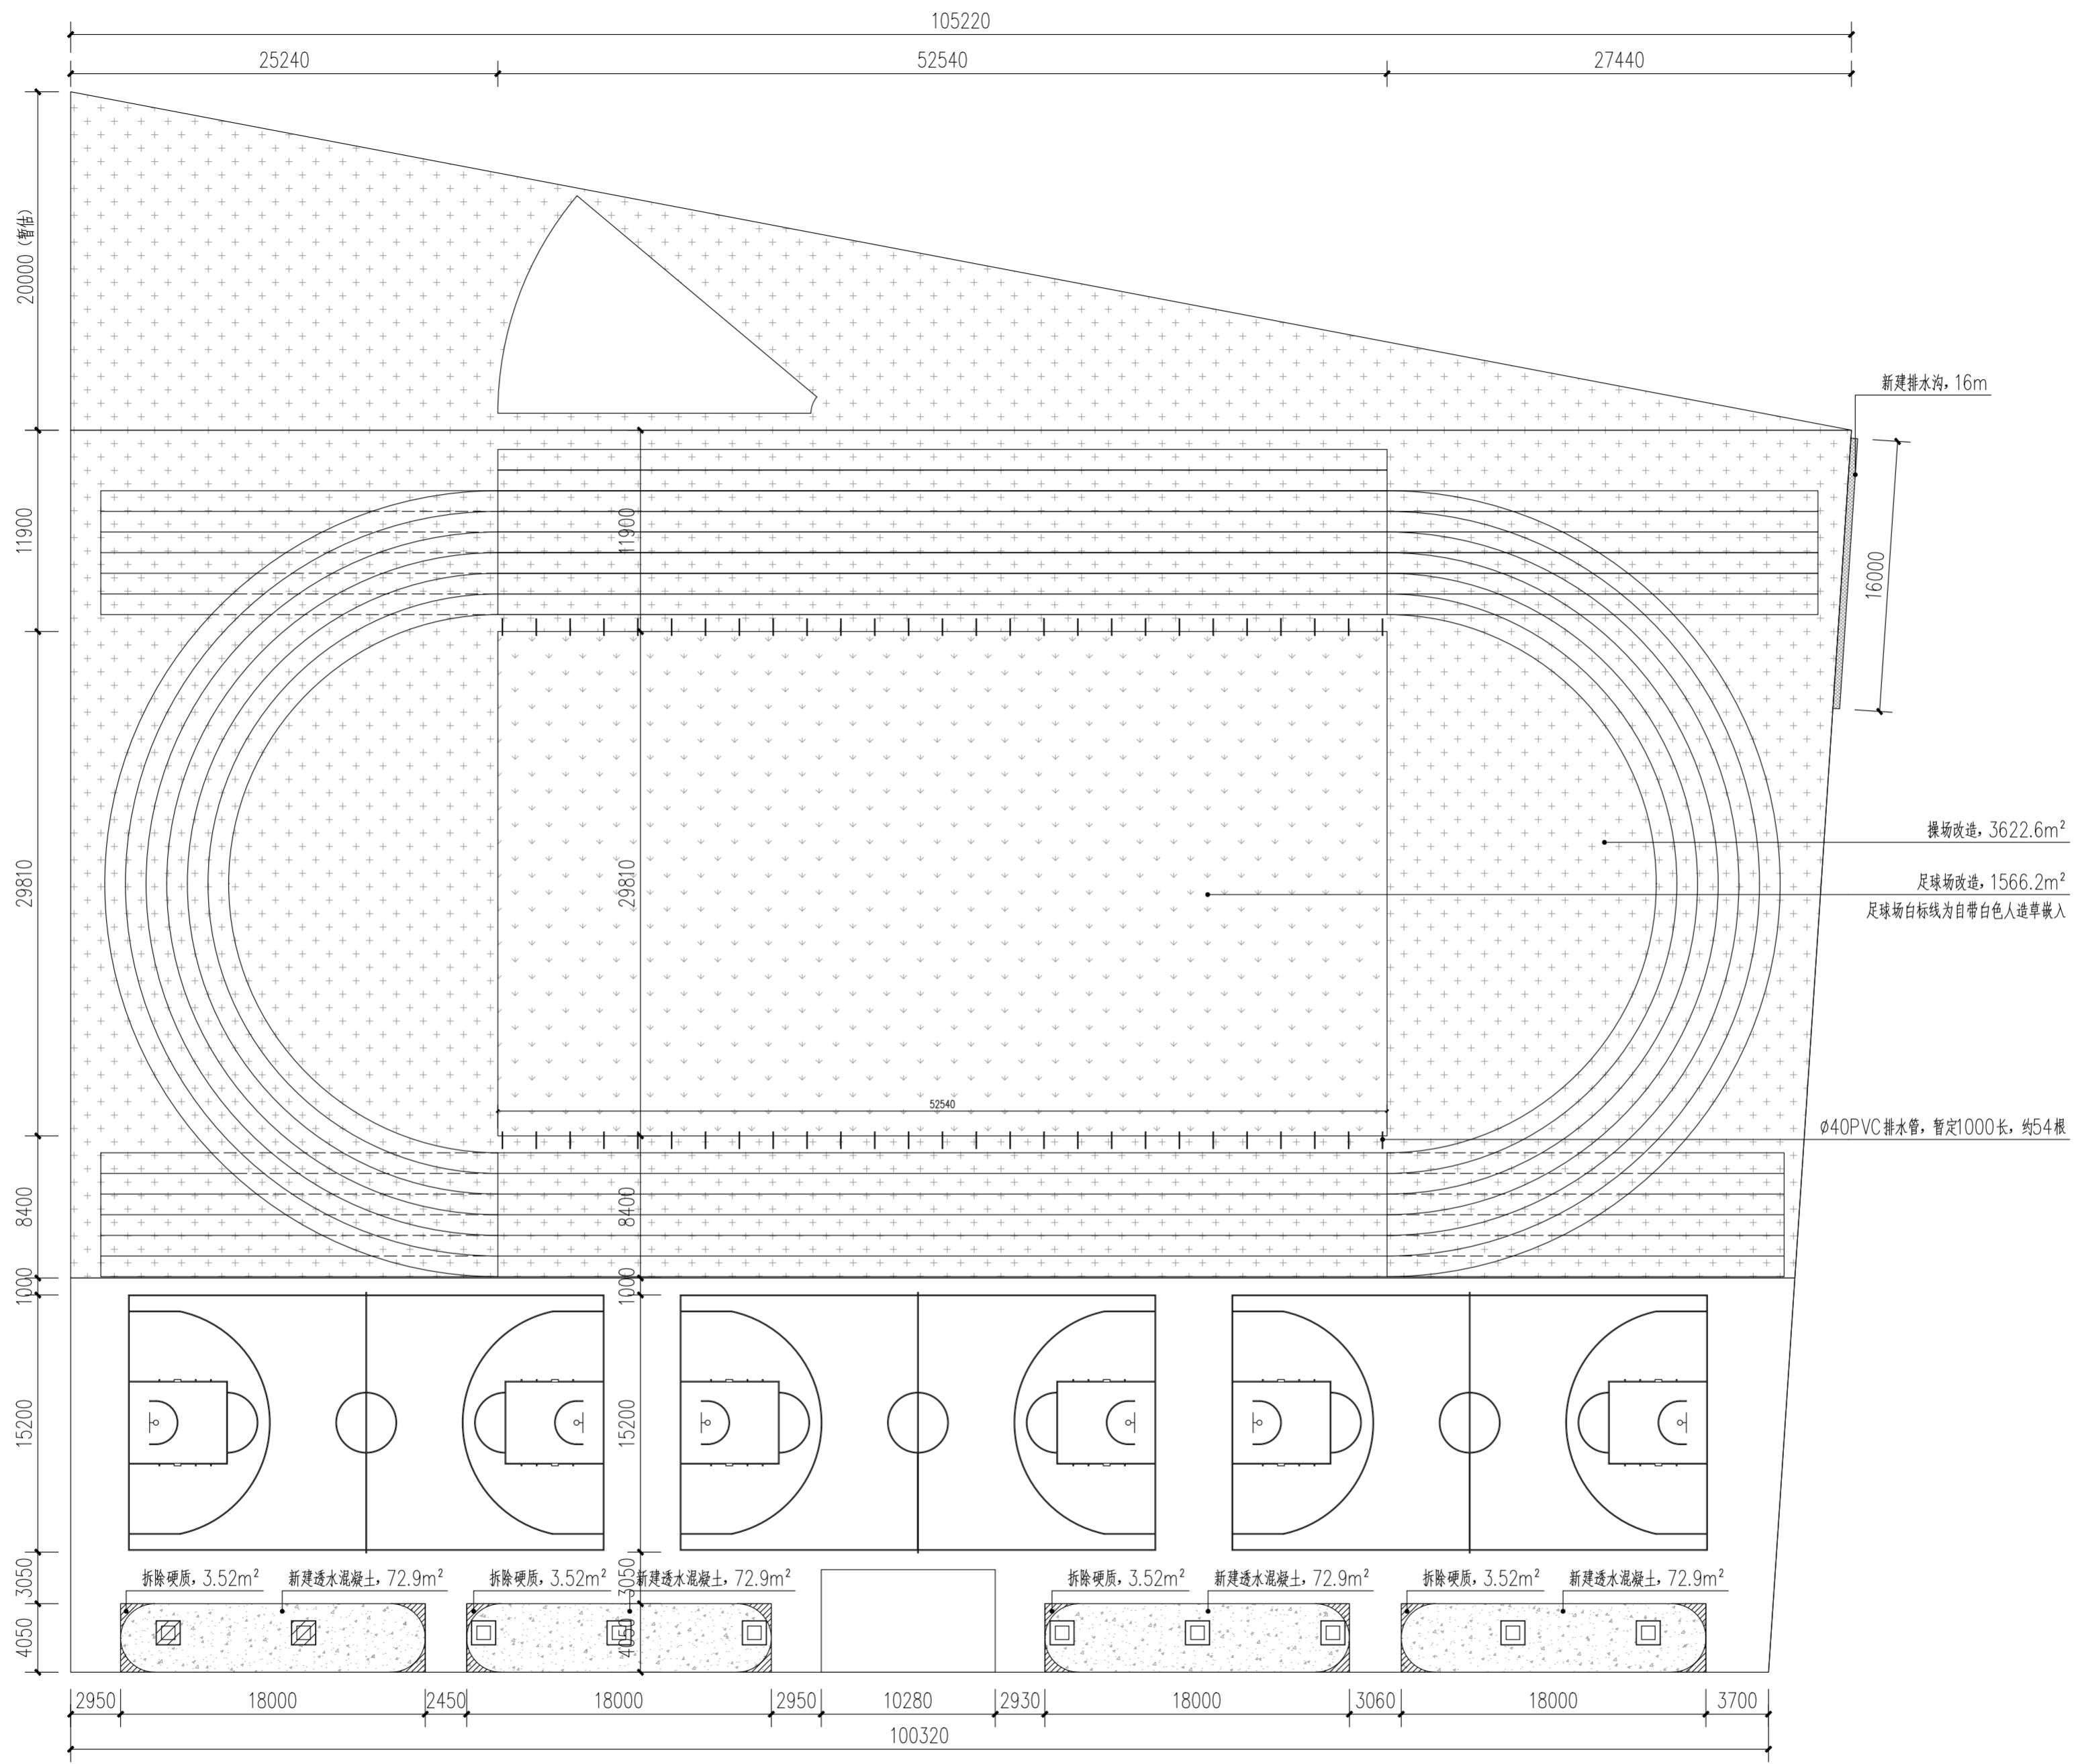

河滨路小学操场平面图 1:300

注:1、不得量取图纸尺寸施工;如有任何不详细,请在施工前与设计师会商。
2、本图设计内容未经设计师同意不得在其它地方使用。
3、版本号:第一次出图为 0, 第一次修改为 A, 第二次修改为 B, 余类推。


注册建筑师、工程师章:

JIANGSU PROVINCE ARCHITECTURAL D&R INSTITUTE CO., LTD.
江苏省建筑设计研究院股份有限公司
(设计证书编号 A132002898 A232002895)
(规划证书编号 自资规甲字 22320493)
(压力管道设计证书编号 TS1832058 - 2024)
中国 南京 建邺区 创意路 86 号


设计		会签栏	
设计		建筑	电气
绘图		结构	暖通
专业负责人		给排水	智能
项目负责人		委托单位	
方案设计人		设计编号	设计阶段
校对		项目名称	
审核		子项名称	
项目经理		图纸内容	河滨路小学操场平面图
批准		图号 - 版本号	LD3.01 日期

会签栏	
建筑	电气
结构	暖通
给排水	智能
委托单位	
设计编号	设计阶段
项目名称	
子项名称	
图纸内容	河滨路小学操场平面图
图号 - 版本号	LD3.01 日期
条形码	


出图盖章区

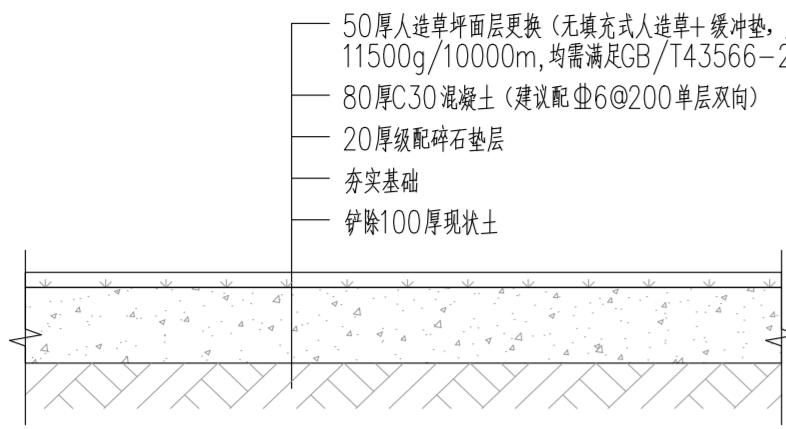

① 足球场改造做法详图 1:10

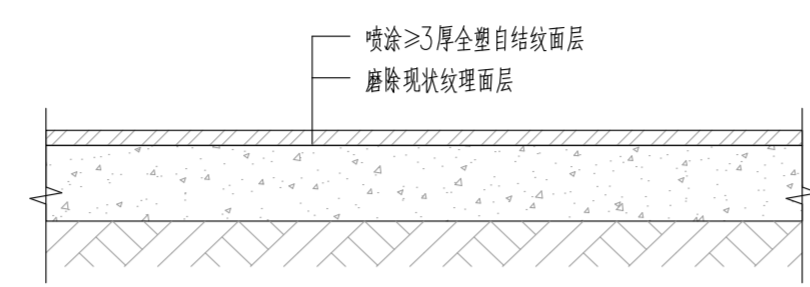


② 操场改造做法详图 1:10

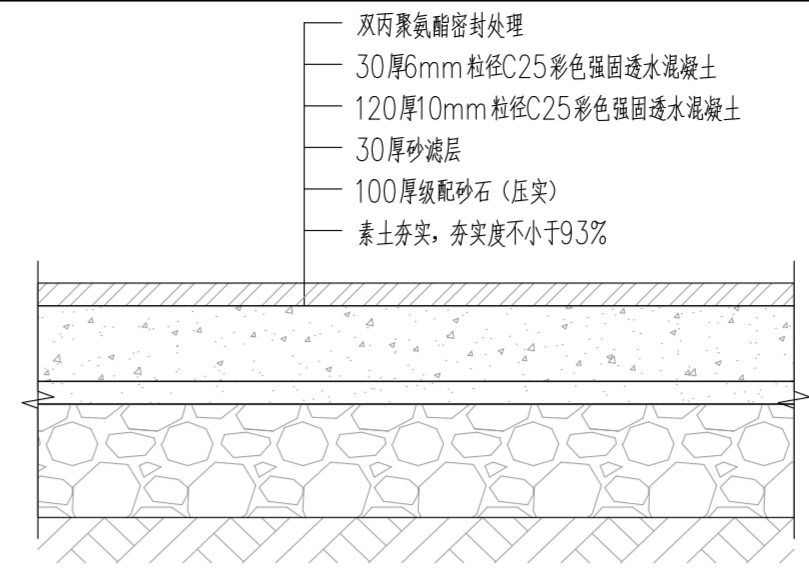


③ 彩色透水混凝土做法详图 1:10


注：材料技术参数满足GB36246-2018《中小学合成材料面层运动场地》中各项指标要求。

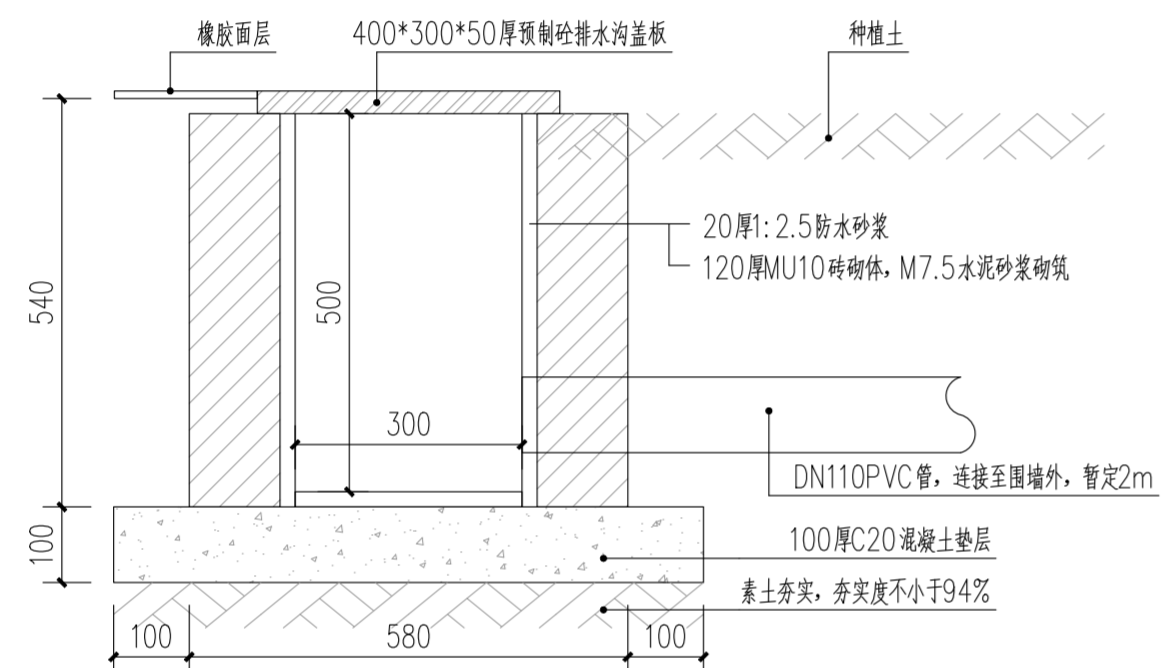

④ 新建排水沟做法详图 1:10

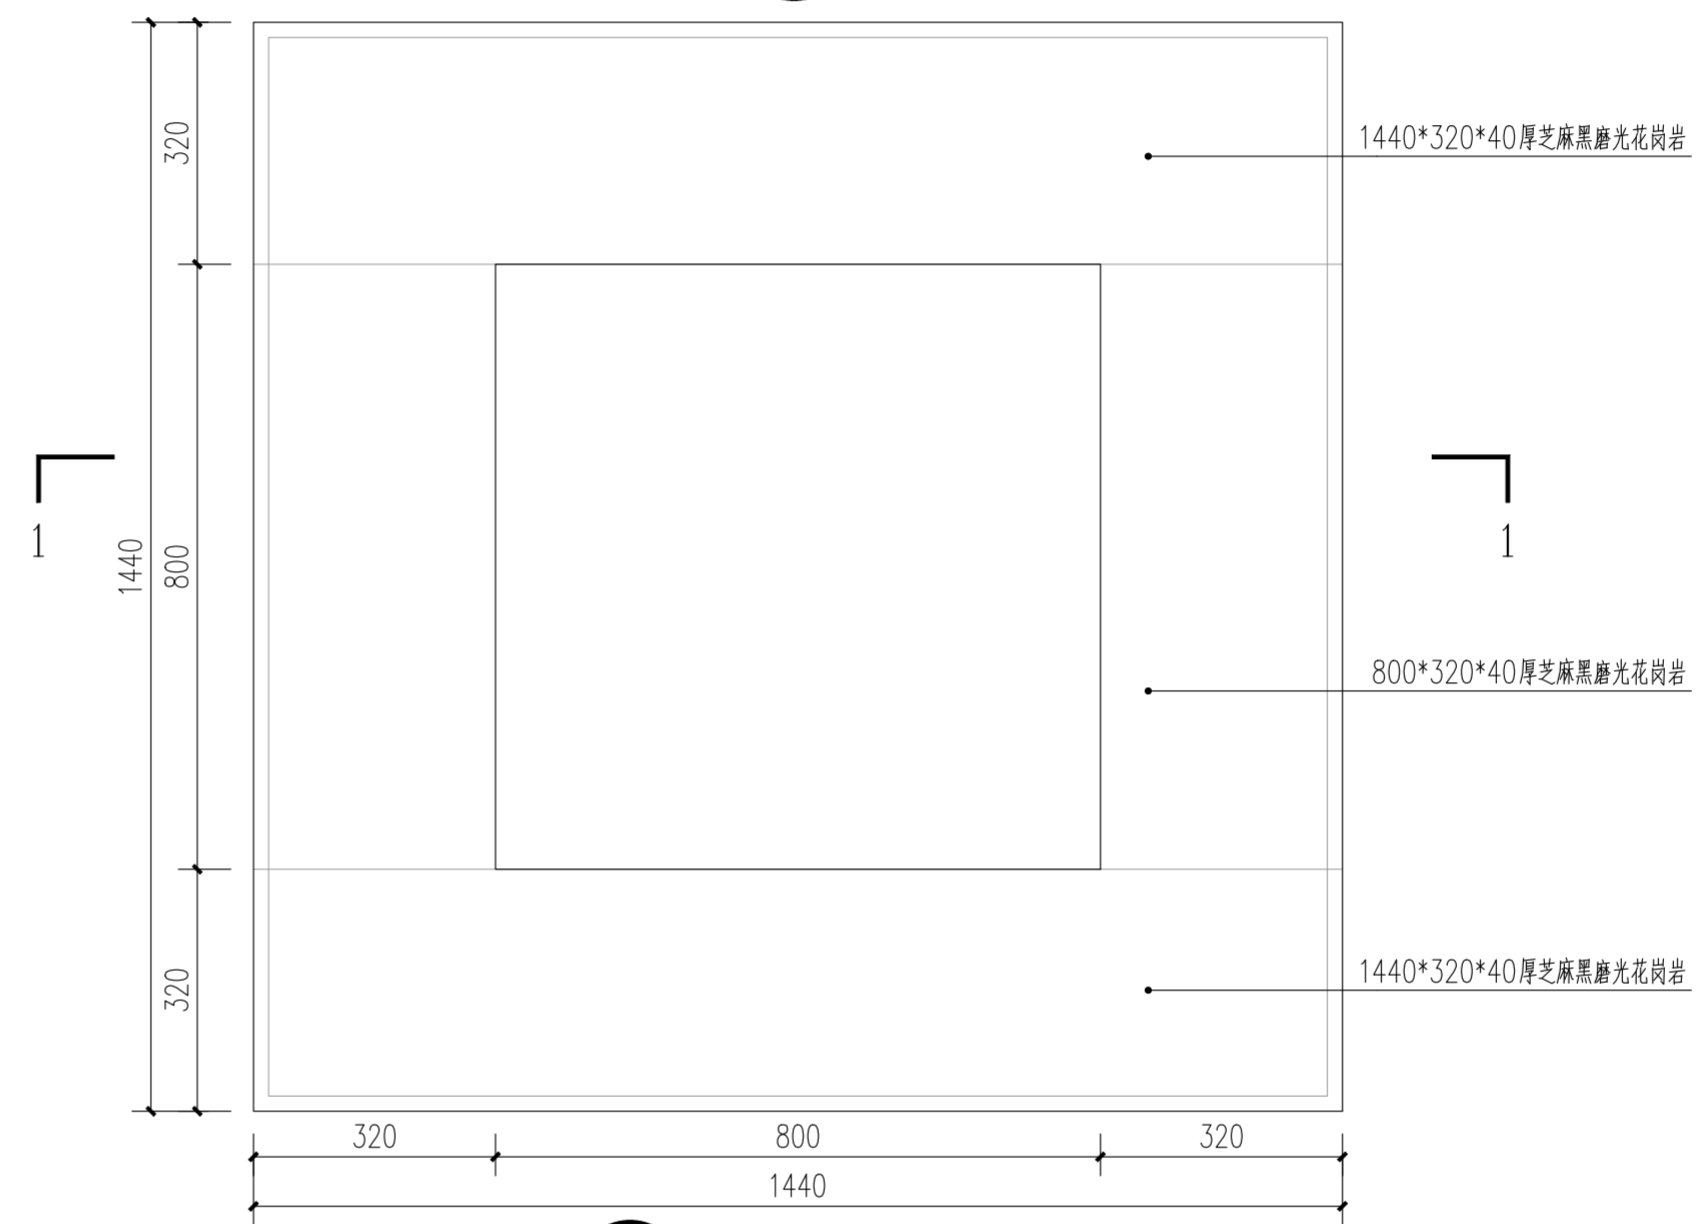

⑤ 树池平面图 1:10

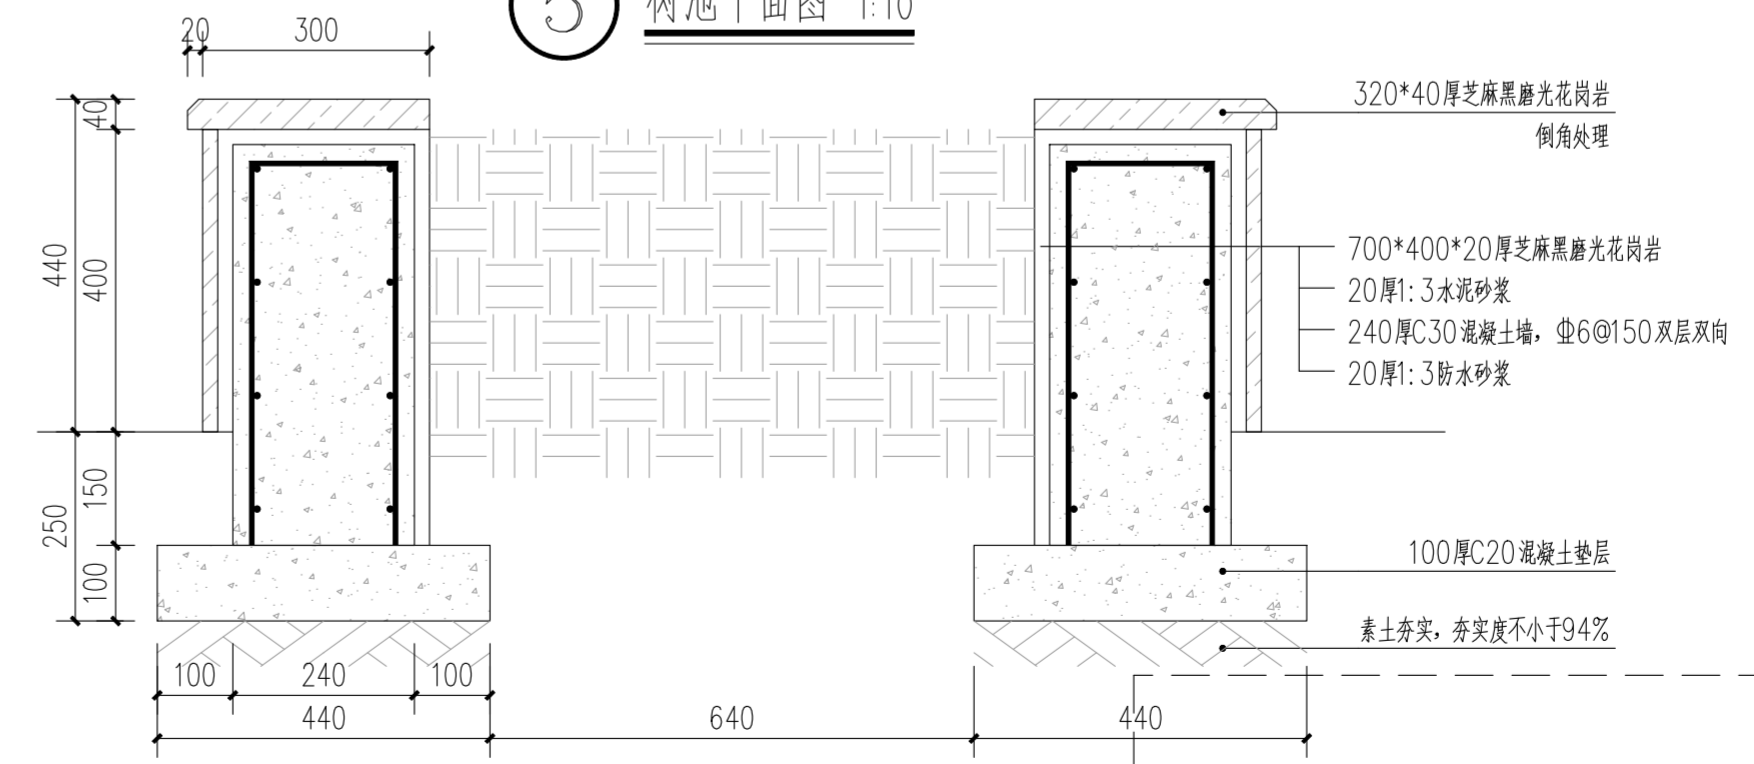

⑥ 1-1剖面图 1:10

注:1、不得量取图纸尺寸施工;如有任何不事宜,请在施工前与设计师会商。
2、本图设计内容未经设计师同意不得在其它地方使用。
3、版本号:第一次出图 0, 第一次修改为 A, 第二次修改为 B, 余类推。

注册建筑师、工程师章:

JIANGSU PROVINCE ARCHITECTURAL D&R INSTITUTE CO., LTD.
江苏省建筑设计研究院股份有限公司
 (设计证书编号 A132002898 A232002895)
 (规划证书编号 自资规甲字 22320493)
 (压力管道设计证书编号 TS1832058 - 2024)
 中国 南京 建邺区 创意路 86 号

签署栏	
设计	
绘图	
专业负责人	
项目负责人	
方案设计人	
校对	
审核	
项目经理	
批准	

会签栏	
建筑	电气
结构	暖通
给排水	智能

委托单位		
设计编号	设计阶段	
项目名称		
子项名称		
图纸内容	河滨路小学做法详图	

图号 - 版本号	LD3.02	日期	
条形码			

出图盖章区