

1

2


3

4

A

B

C

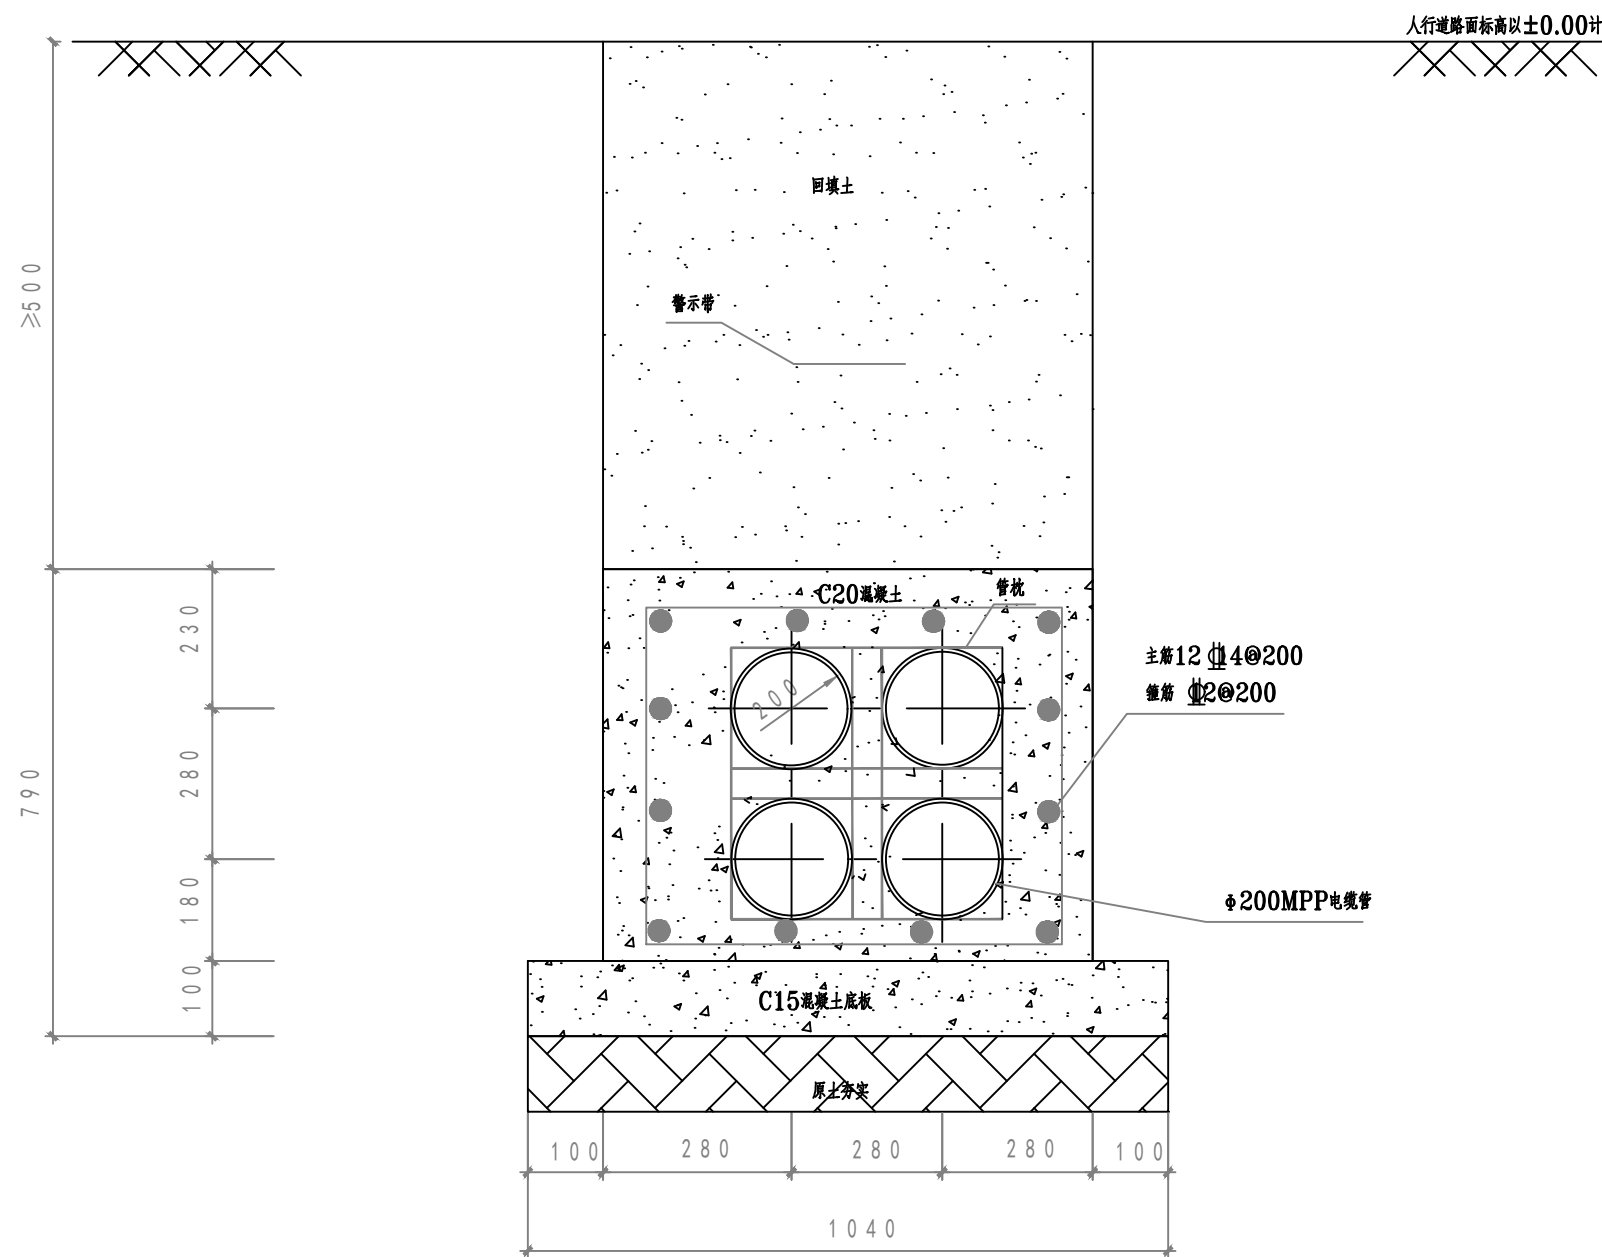

说明:

- 1.现浇型盖板要求混凝土振捣密实,脱模后表面平整,不允许出现露筋及蜂窝。
- 2.电缆管道敷设每50m设检查井,排管每2m安装管枕,每20m安装电缆标示桩(牌),电缆井内每管安装喇叭口及封堵。

此图未加盖句容市新源电业发展有限公司出图专用章无效

 句容市新源电业发展有限公司		10kV句容市宝华镇人民政府(宝华新城实验小学)配电工程 (工单编号: 3226012600080732)		施工图	设计阶段
		4孔排管		图号	
审定				专业负责人	
审核				校核	
项目负责人		设计			
比例		日期			

1

2

3

4