

宿迁市公安局洋河新区分局

营房装修改造项目

注意：
本图须经签署并加盖本公司专用出图章方为有效。
本施工图应经相关部门审批通过后方可施工。

备注

项目编码
STAMP
(扫码打印位置)

注册执业签章

姓名

注册证书号码

注册印章号码

审定

审核

项目负责

专业负责

校对

设计

设计

PLAN

原建筑平面图

SCALE: 1:100

01

-

图名
-1F原建筑平面图

设计号

图号

图别

版次

日期

室施

A

2026

注意：
本图须经签署并加盖本公司专用出图章方为有效。
本施工图应经相关部门审批通过后方可施工。

备注

项目编码
（扫码打印位置）

注册执业签章

姓名

注册证书号码

注册印章号码

审定

审核

项目负责

专业负责

校对

设计

建设单位

工程名称

营房-1至5F装修改造项目

子项名称

图名
-1F新建墙体布置图

设计号

图号

图别

版次
A

日期
2026

图别
室施

机房

配电间

服务器柜

服务器柜

电梯1

UPS电池间

市电柜

UPS输出柜

UPS主输入柜

电池架

电池架

原顶板开孔

FM20923
新增钢制防火门

FM21523
新增钢制防火门

1500

5780

3400

7250

2000

2000

8000

1%

1%

PLAN

SCALE:1:100

02

新建墙体布置图

名称	图例
新建墙体	

名称	图例
新建墙体	

注意：
本图须经签署并加盖本公司专用出图章方为有效。
本施工图应经相关部门审批通过后方可施工。

备注

项目编码
（扫码打印位置）

注册执业签章

姓名	
注册证书号码	
注册印章号码	

审定	
审核	
项目负责	
专业负责	
校对	
设计	


建设单位
洋河新区分局

工程名称
营房-1至5F装修改造项目

子项名称

图名
-1F完成面尺寸图

设计号	
图号	
图别	室施
版次	A
日期	2026

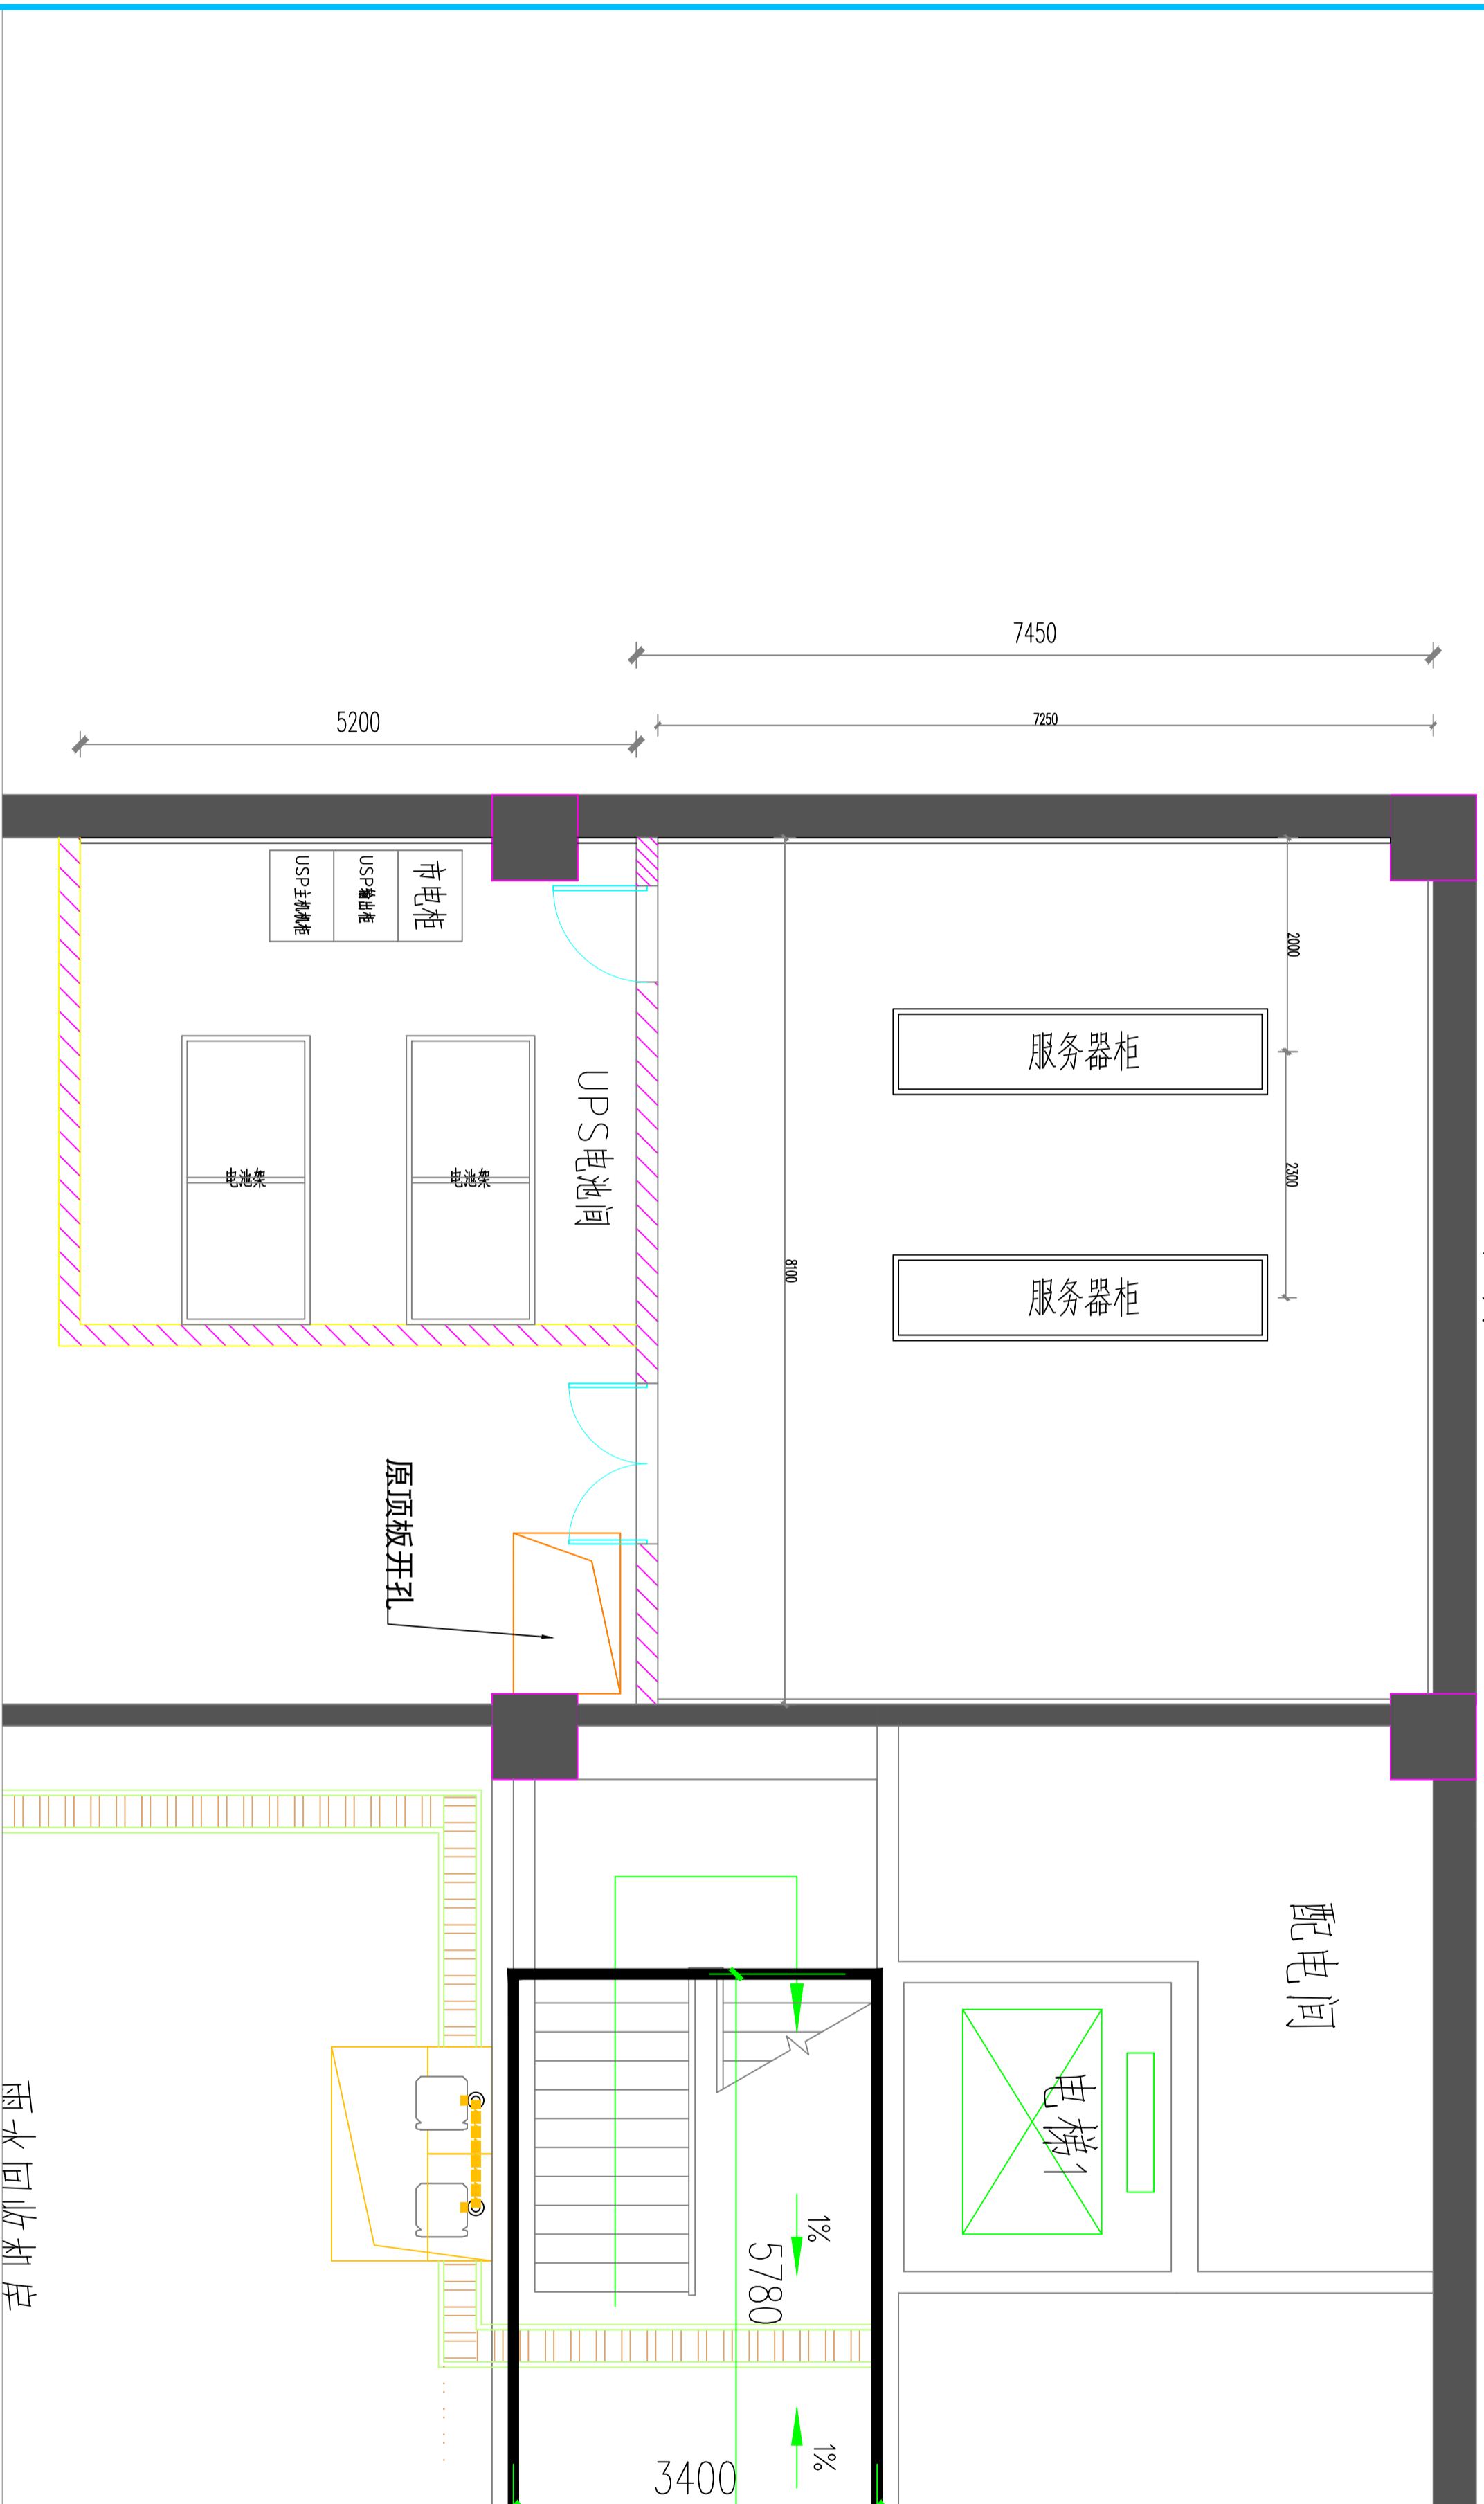

PLAN

03

完成面尺寸图

SCALE:1:100

注意：
本图须经签署并加盖本公司专用出图章方为有效。
本施工图应经相关部门审批通过后方可施工。

备注

项目编码
（扫码打印位置）

注册执业签章

姓名

注册证书号码

注册印章号码

审定

审核

项目负责

专业负责

校对

设计

建设单位

洋河新区分局

工程名称

营房-1至5F装修改造项目

子项名称

图名
-1F平面布置图


设计号

图号

图别

版次
A

日期
2026

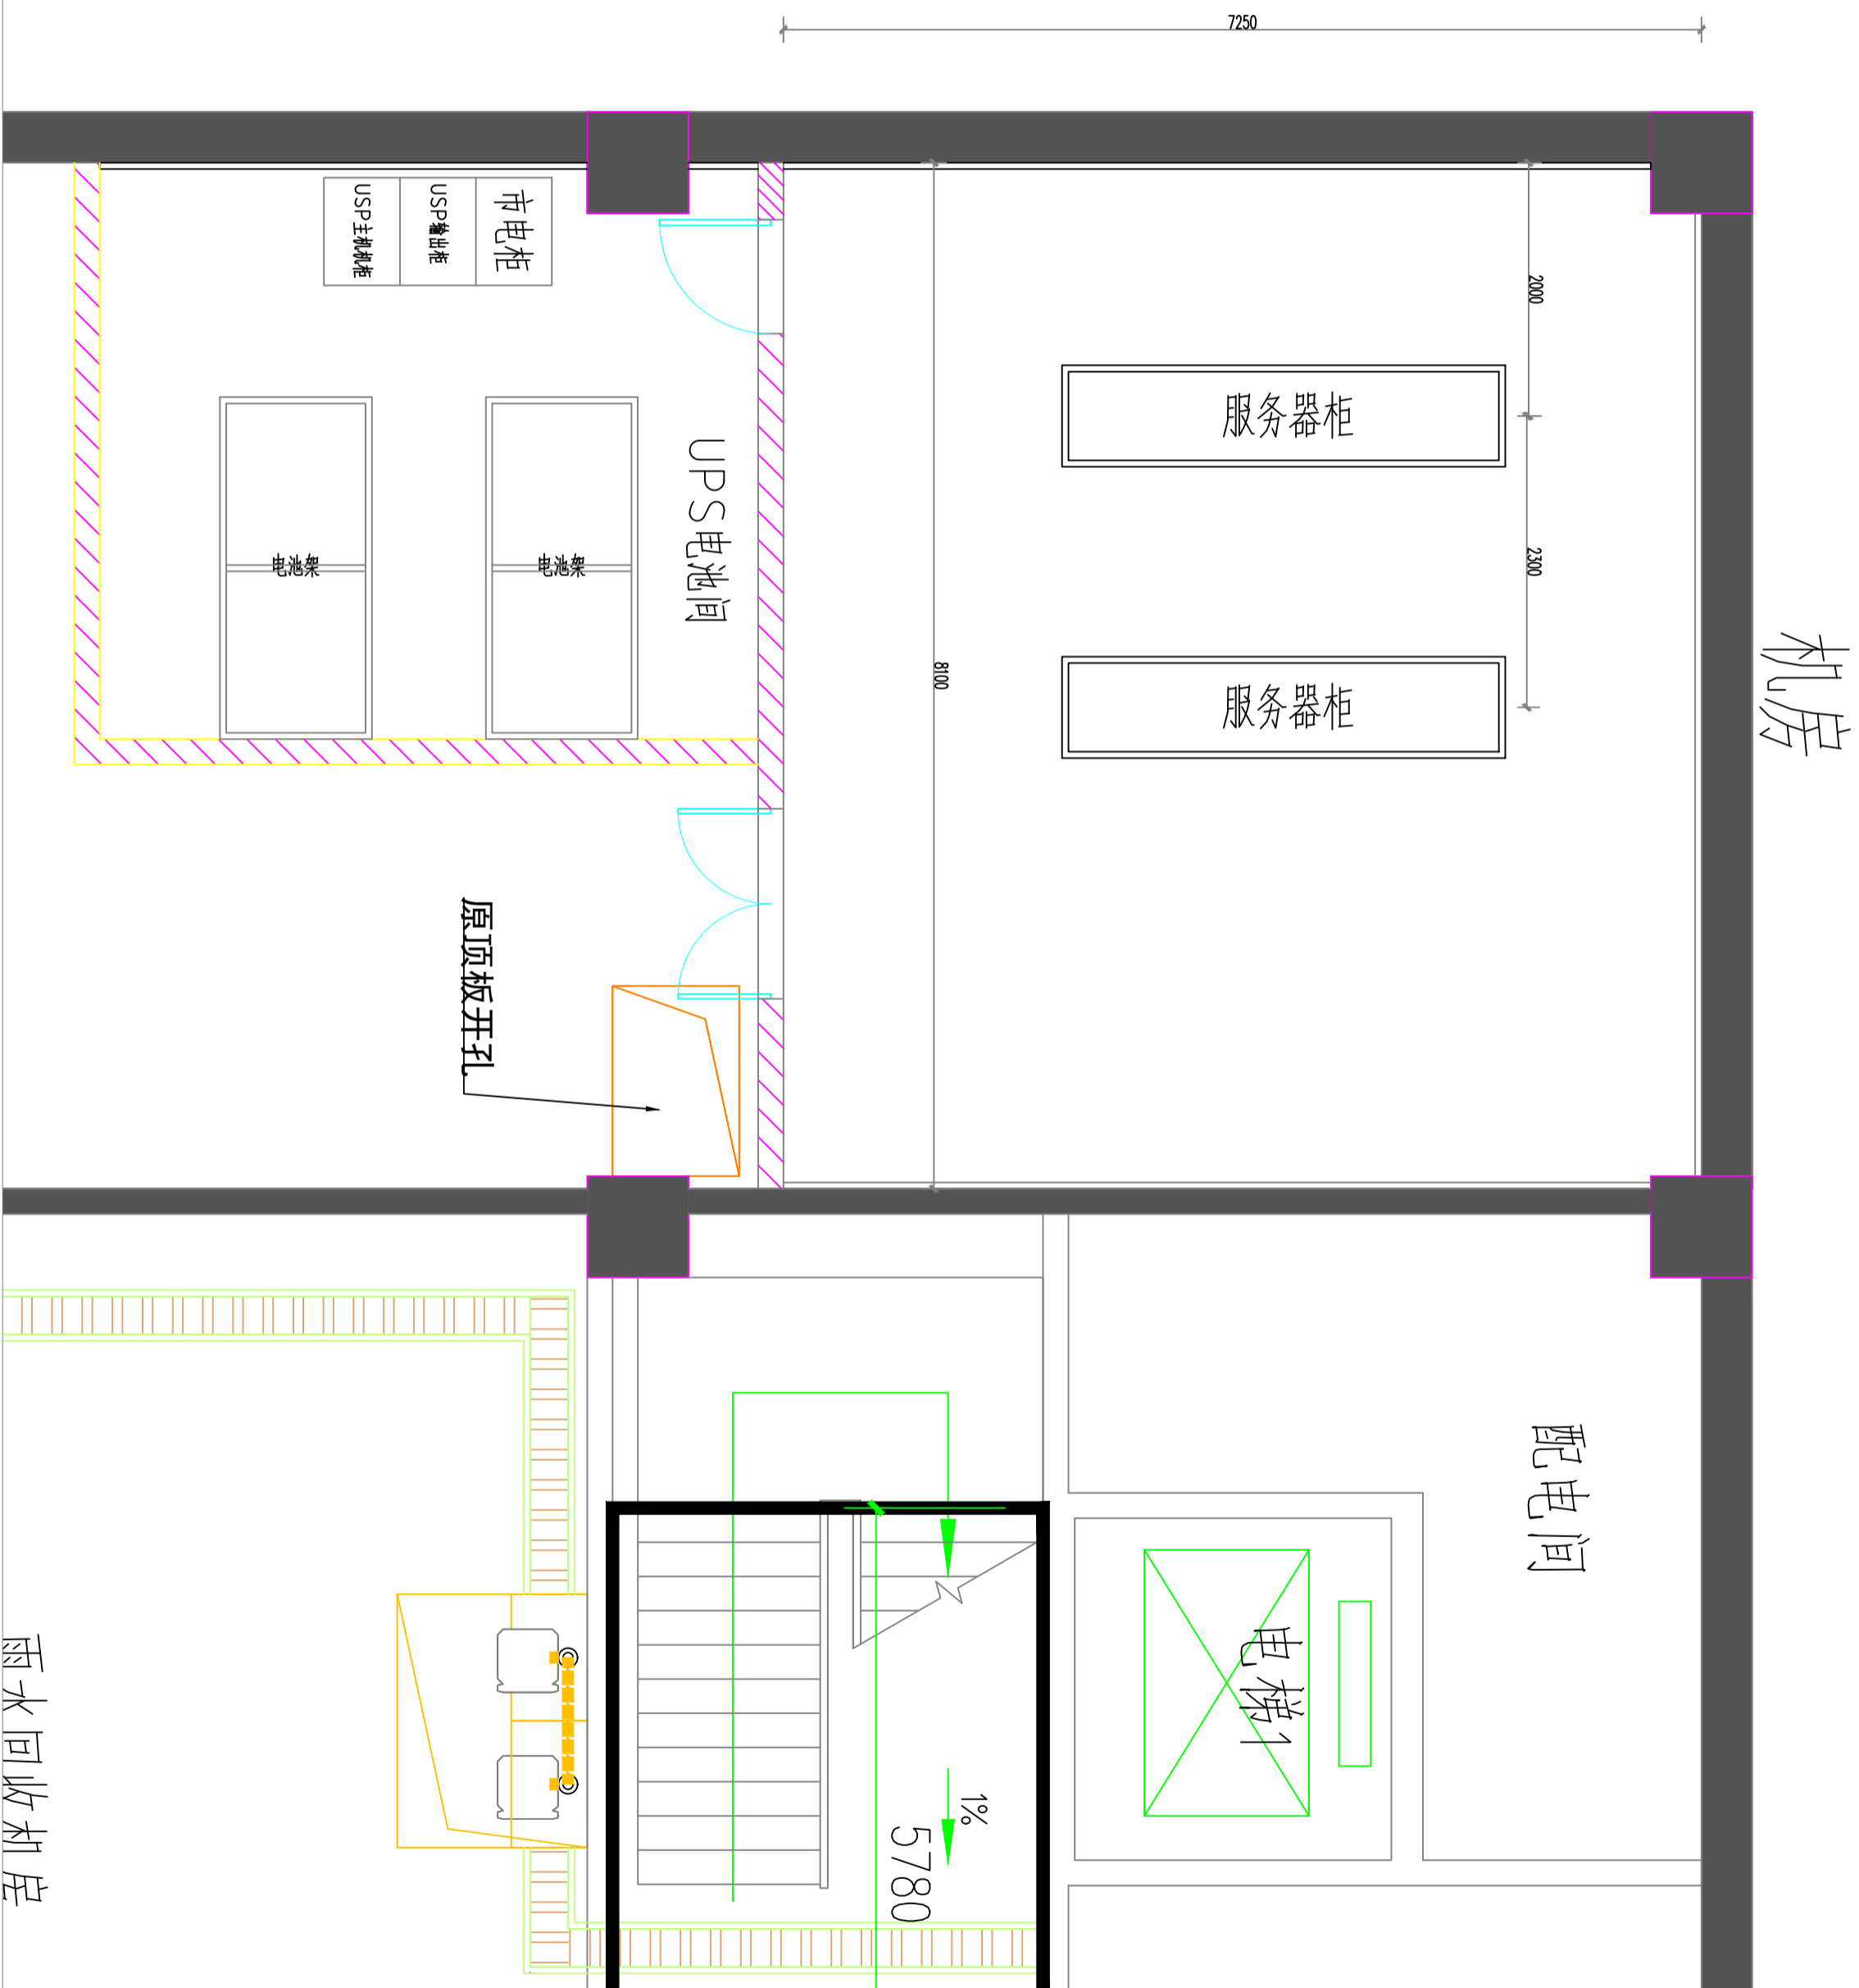

机房

配电间

服务器柜

服务器柜

UPS电池间

电池架

原顶板开孔

雨水回收机空

PLAN

0.4

平面布置图

SCALE:1:100

注意：
本图须经签署并加盖本公司专用出图章方为有效。
本施工图应经相关部门审批通过后方可施工。

备注

项目编码
（扫码打印位置）

注册执业签章

姓名

注册证书号码

注册印章号码

审定

审核

项目负责

专业负责

校对

设计

建设单位

洋河新区分局


工程名称

营房-1至5F装修改造项目

子项名称

-1F顶面综合布置图

图名	设计号	图号	图别	版次	日期
营房-1至5F装修改造项目			室施	A	2026

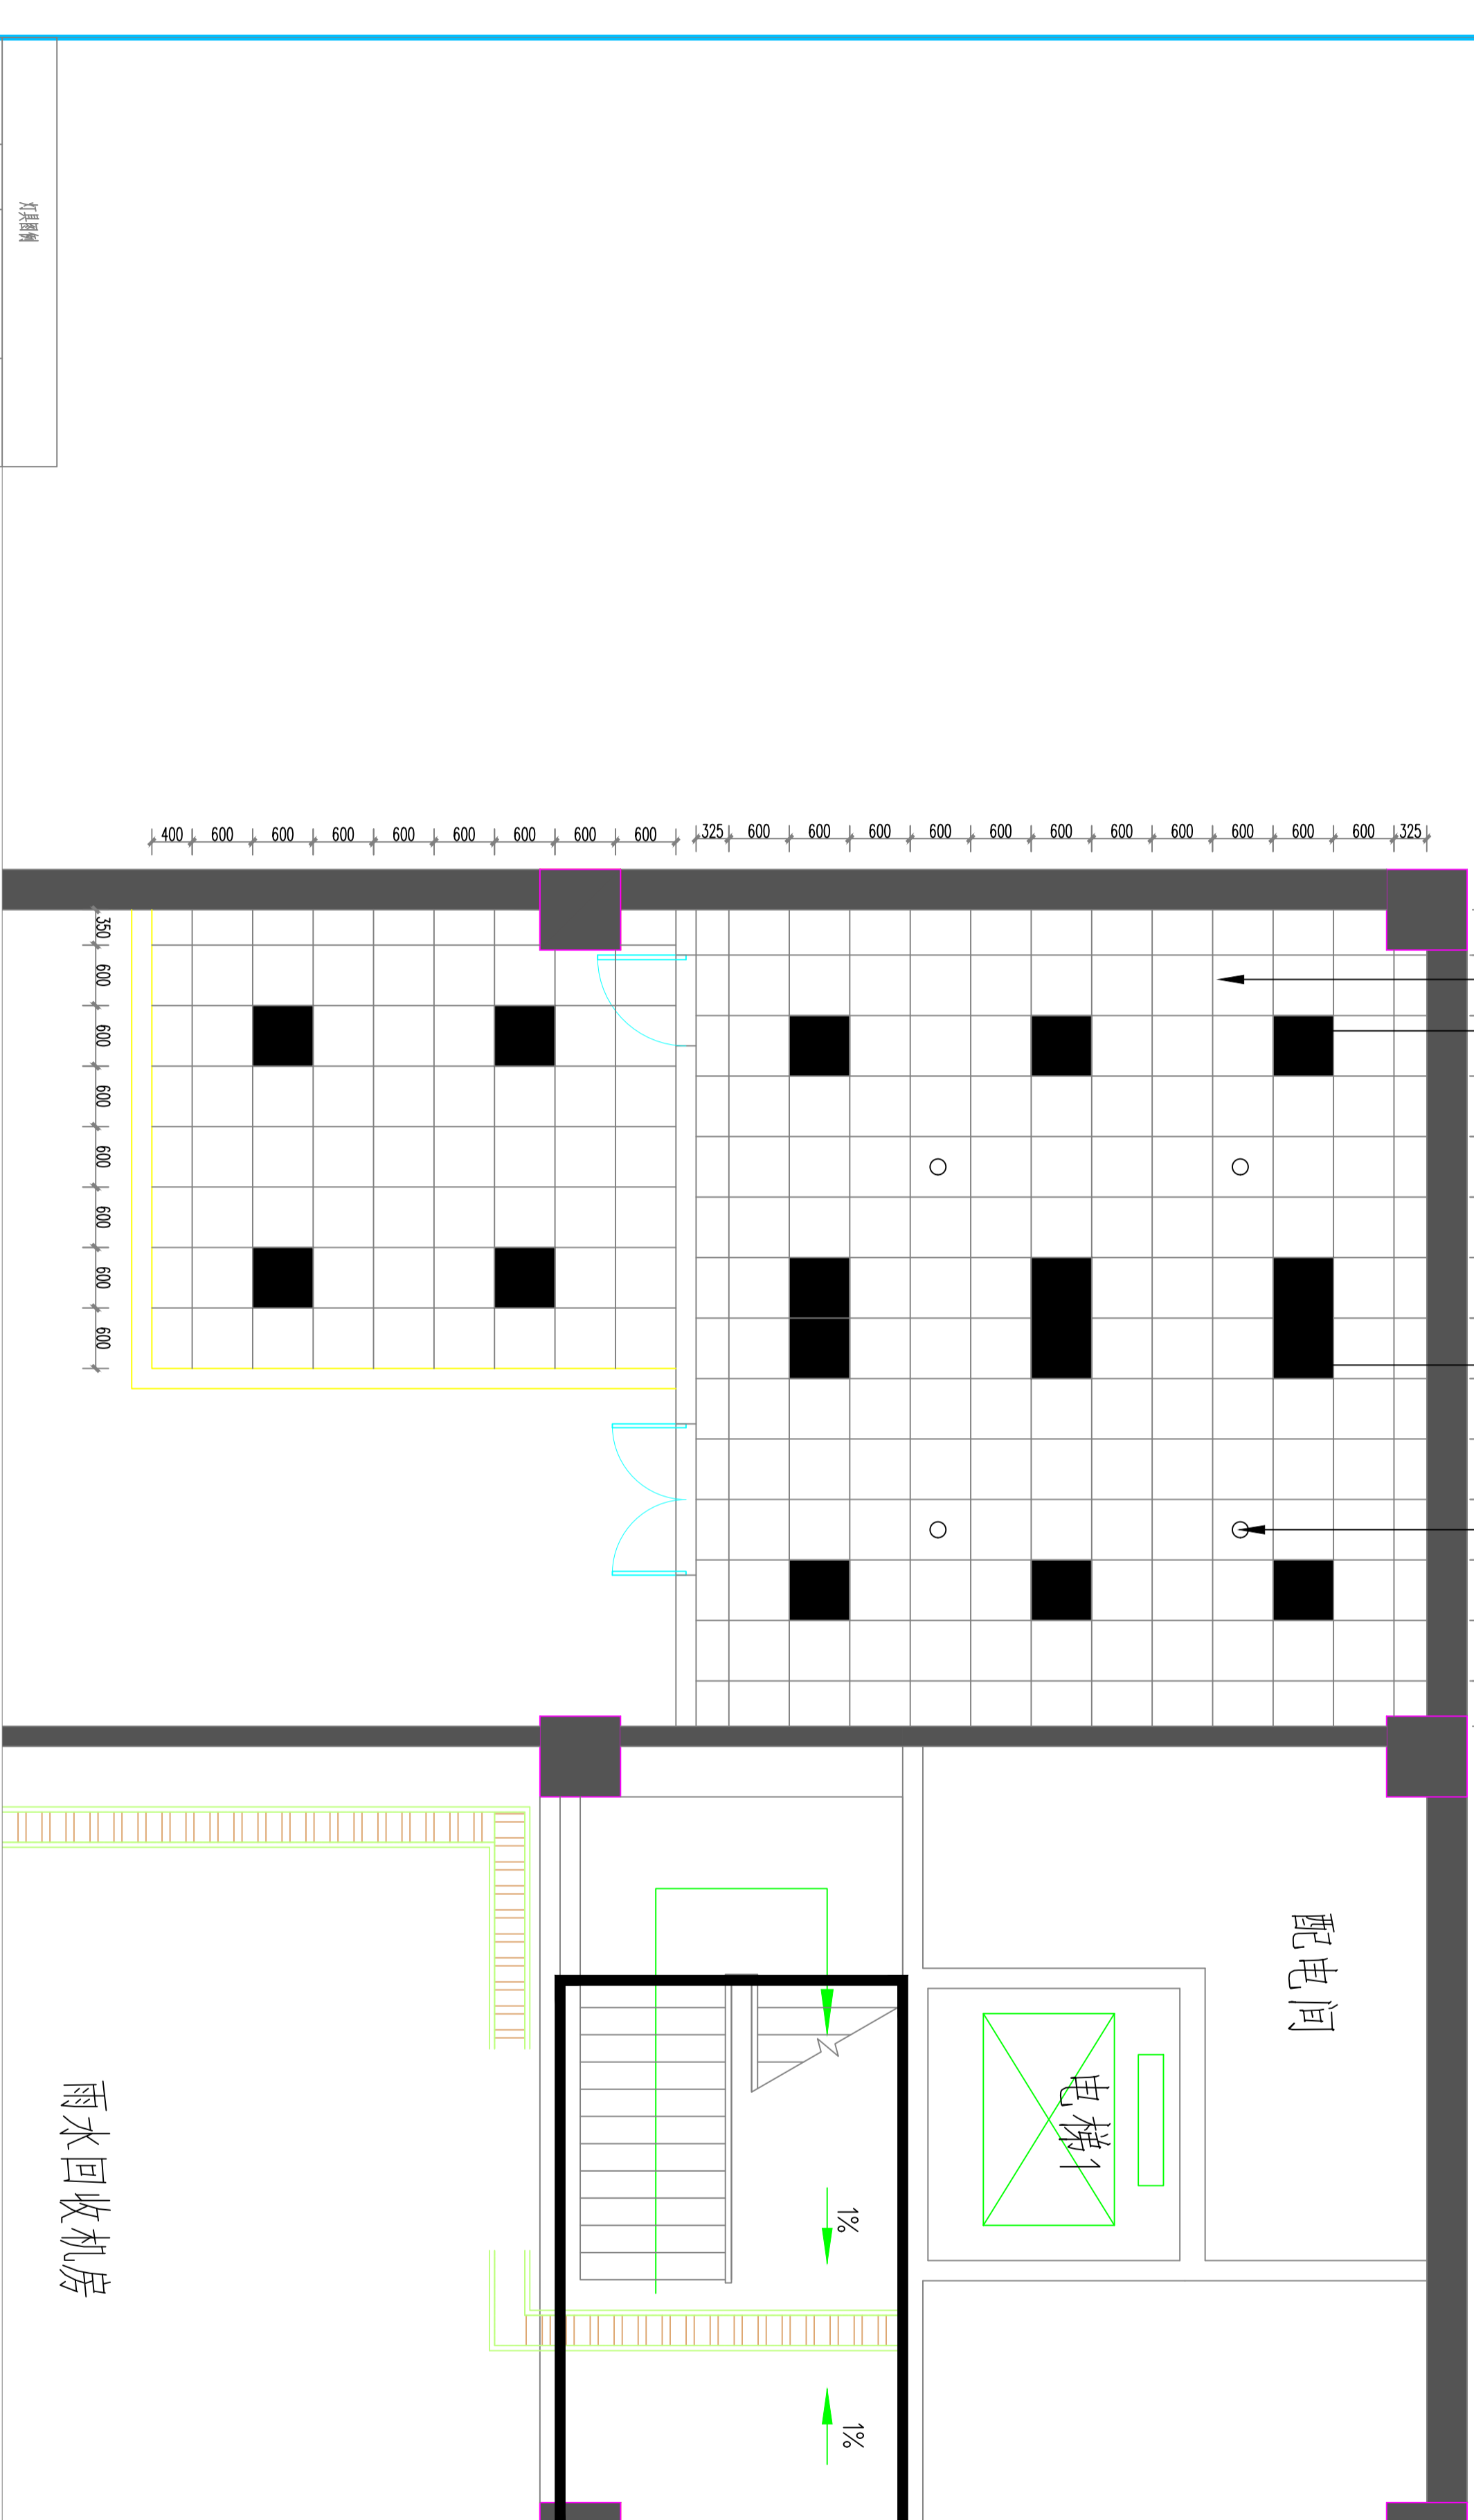

CH:3.200

600x600微孔铝扣板吊顶

消防喷淋孔位

嵌入式600x600LED面板灯

嵌入式600x600LED面板灯

灯具规格			
图例	编号	名称	功率 (W)
■		LED面板灯	50
○		消防喷淋孔位	

PLAN

05

顶面综合布置图

SCALE:1:100

注意：
本图须经签署并加盖本公司专用出图章方为有效。
本施工图应经相关部门审批通过后方可施工。

备注

项目编码
（扫码打印位置）

注册执业签章

姓名

注册证书号码

注册印章号码

审定

审核

项目负责

专业负责

校对

设计

建设单位

洋河新区分局

工程名称

营房-1至5F装修改造项目

子项名称

图名
-1F灯具定位图


设计号

图号

图别

版本号
A

日期
2026

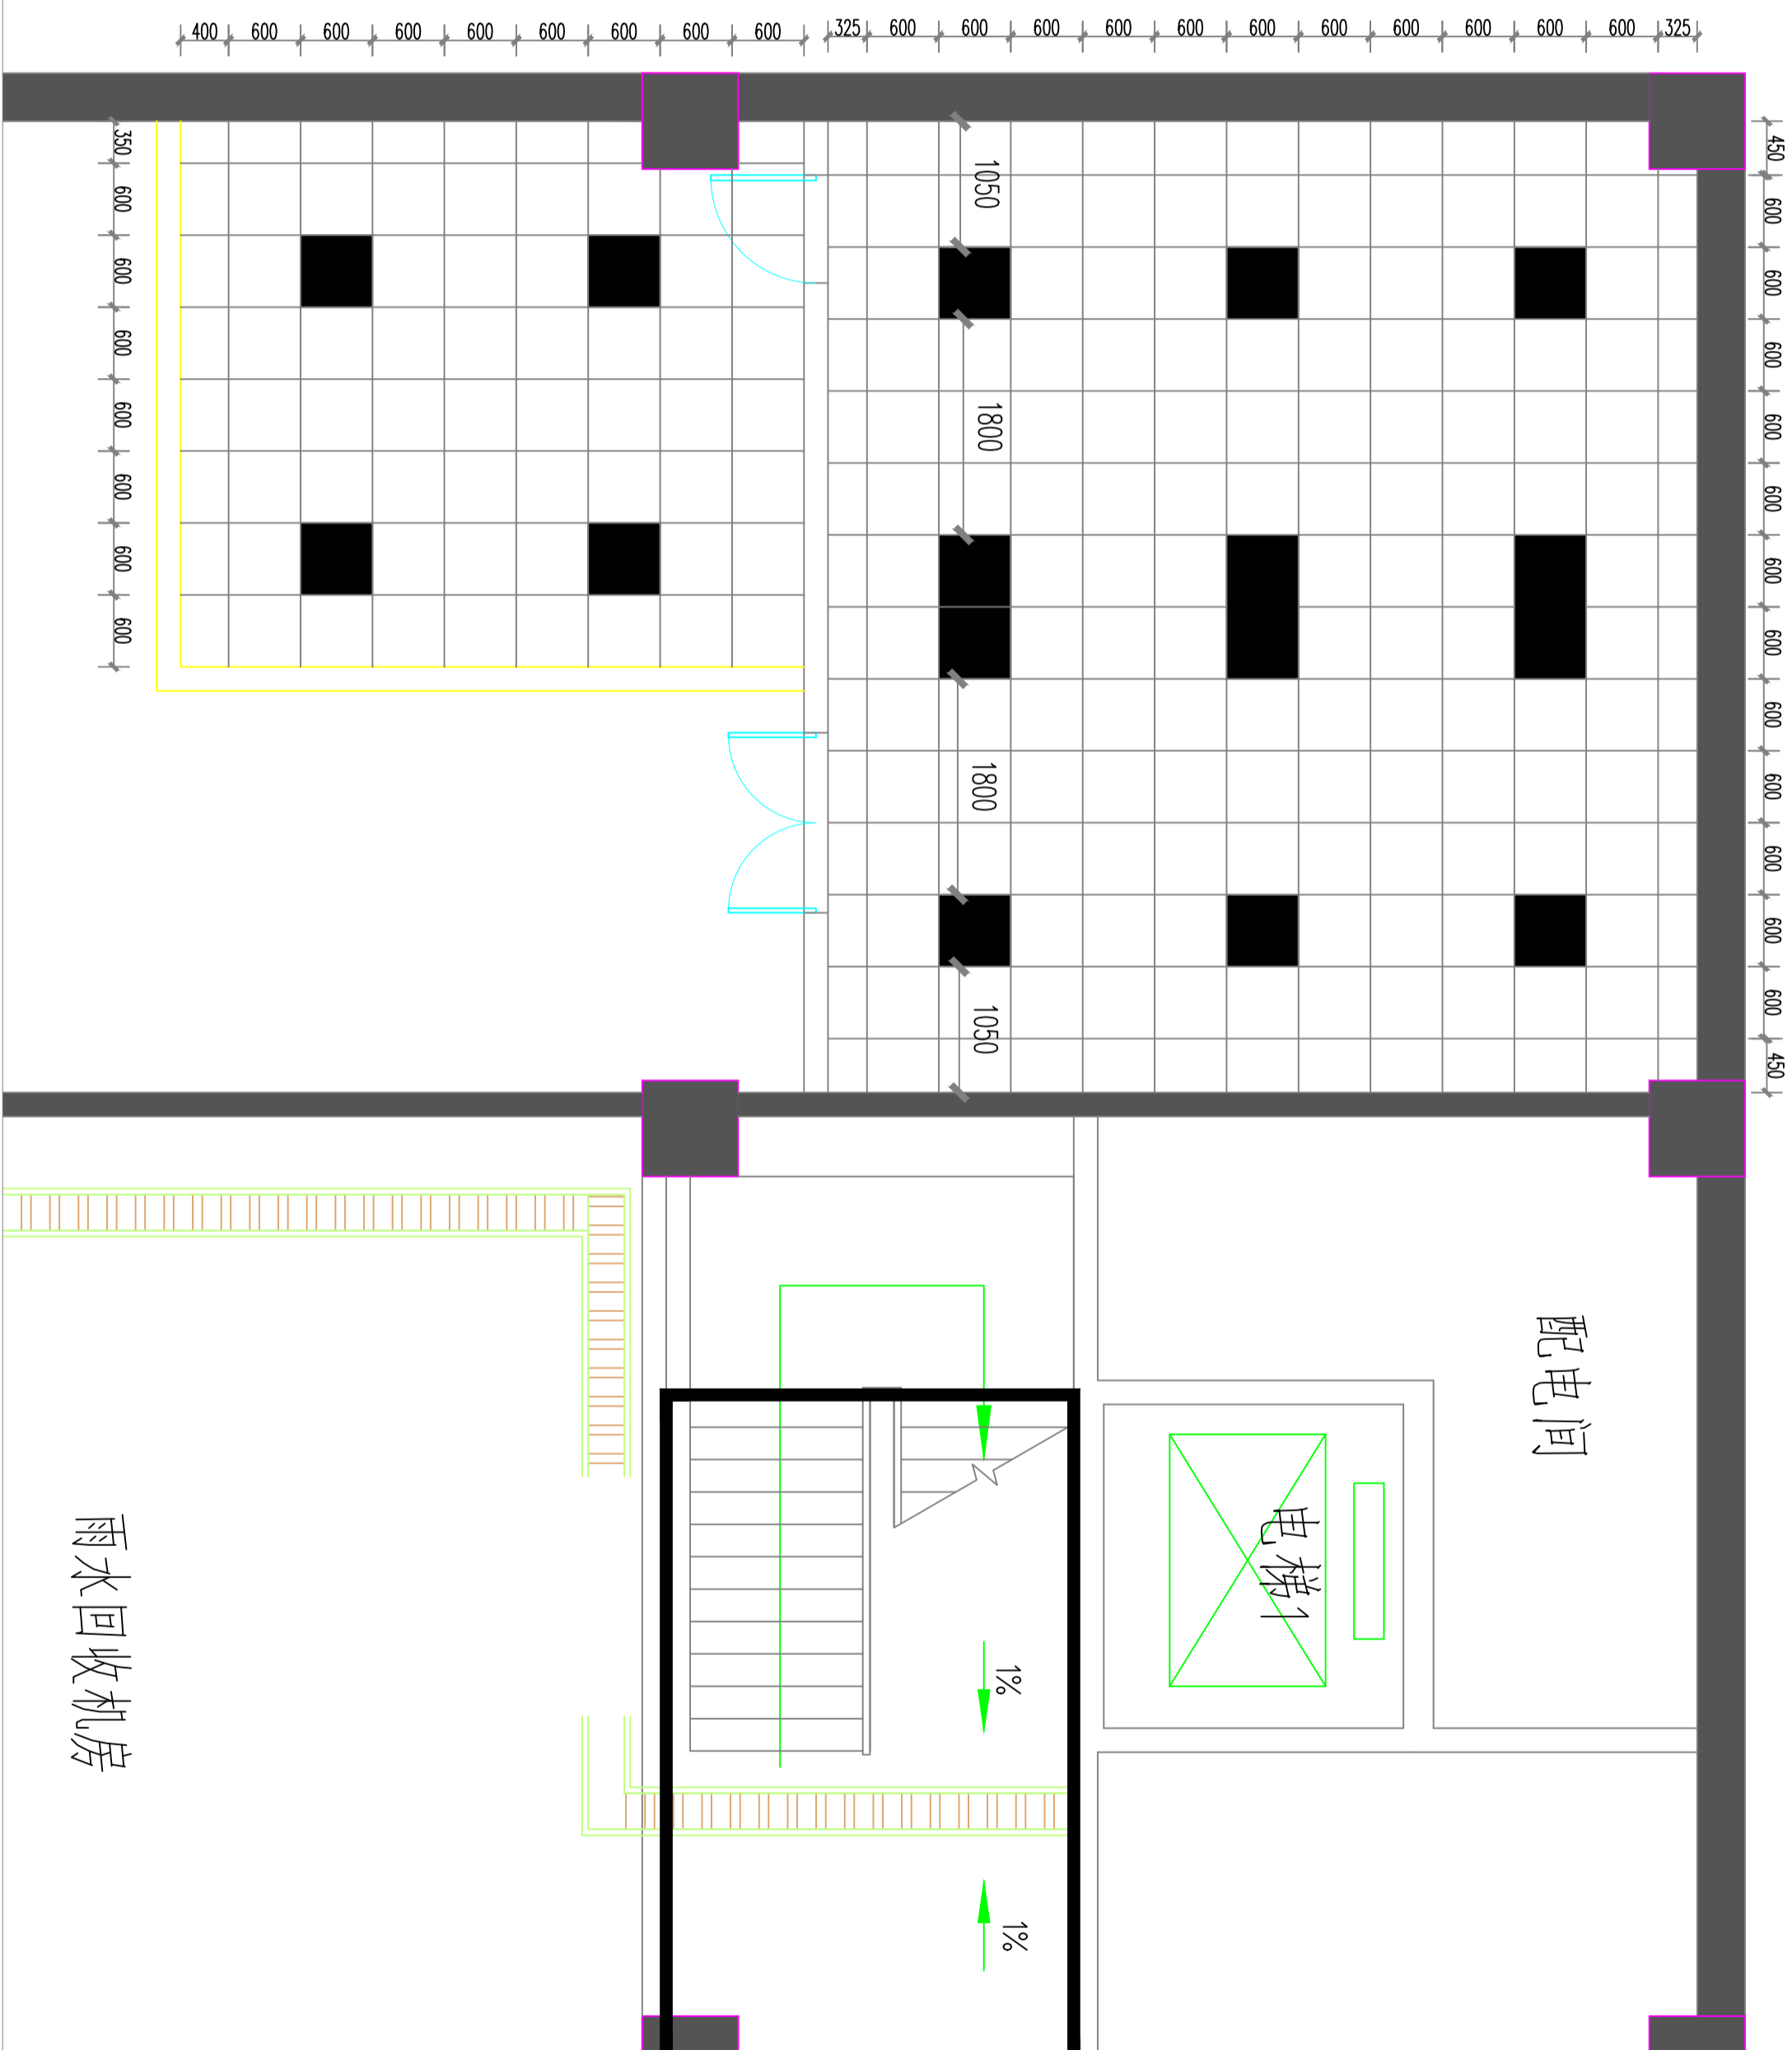

灯具规格				
图例	色温	名称	功率 (W)	尺寸
	4000K	LED面板灯	50	600CMX600CM

PLAN

06

灯具定位图

SCALE:1:100

注意：
本图须经签署并加盖本公司专用出图章方为有效。
本施工图应经相关部门审批通过后方可施工。

备注

项目编码
（扫码打印位置）

注册执业签章

姓名

注册证书号码

注册印章号码

审定

审核

项目负责

专业负责

校对

设计

建设单位

洋河新区分局

工程名称

营房-1至5F装修改造项目

子项名称

图名
-1F地面布置图

设计号

图号

图别


版次

日期

室施

2026

注：防静电地板抬高4.0cm

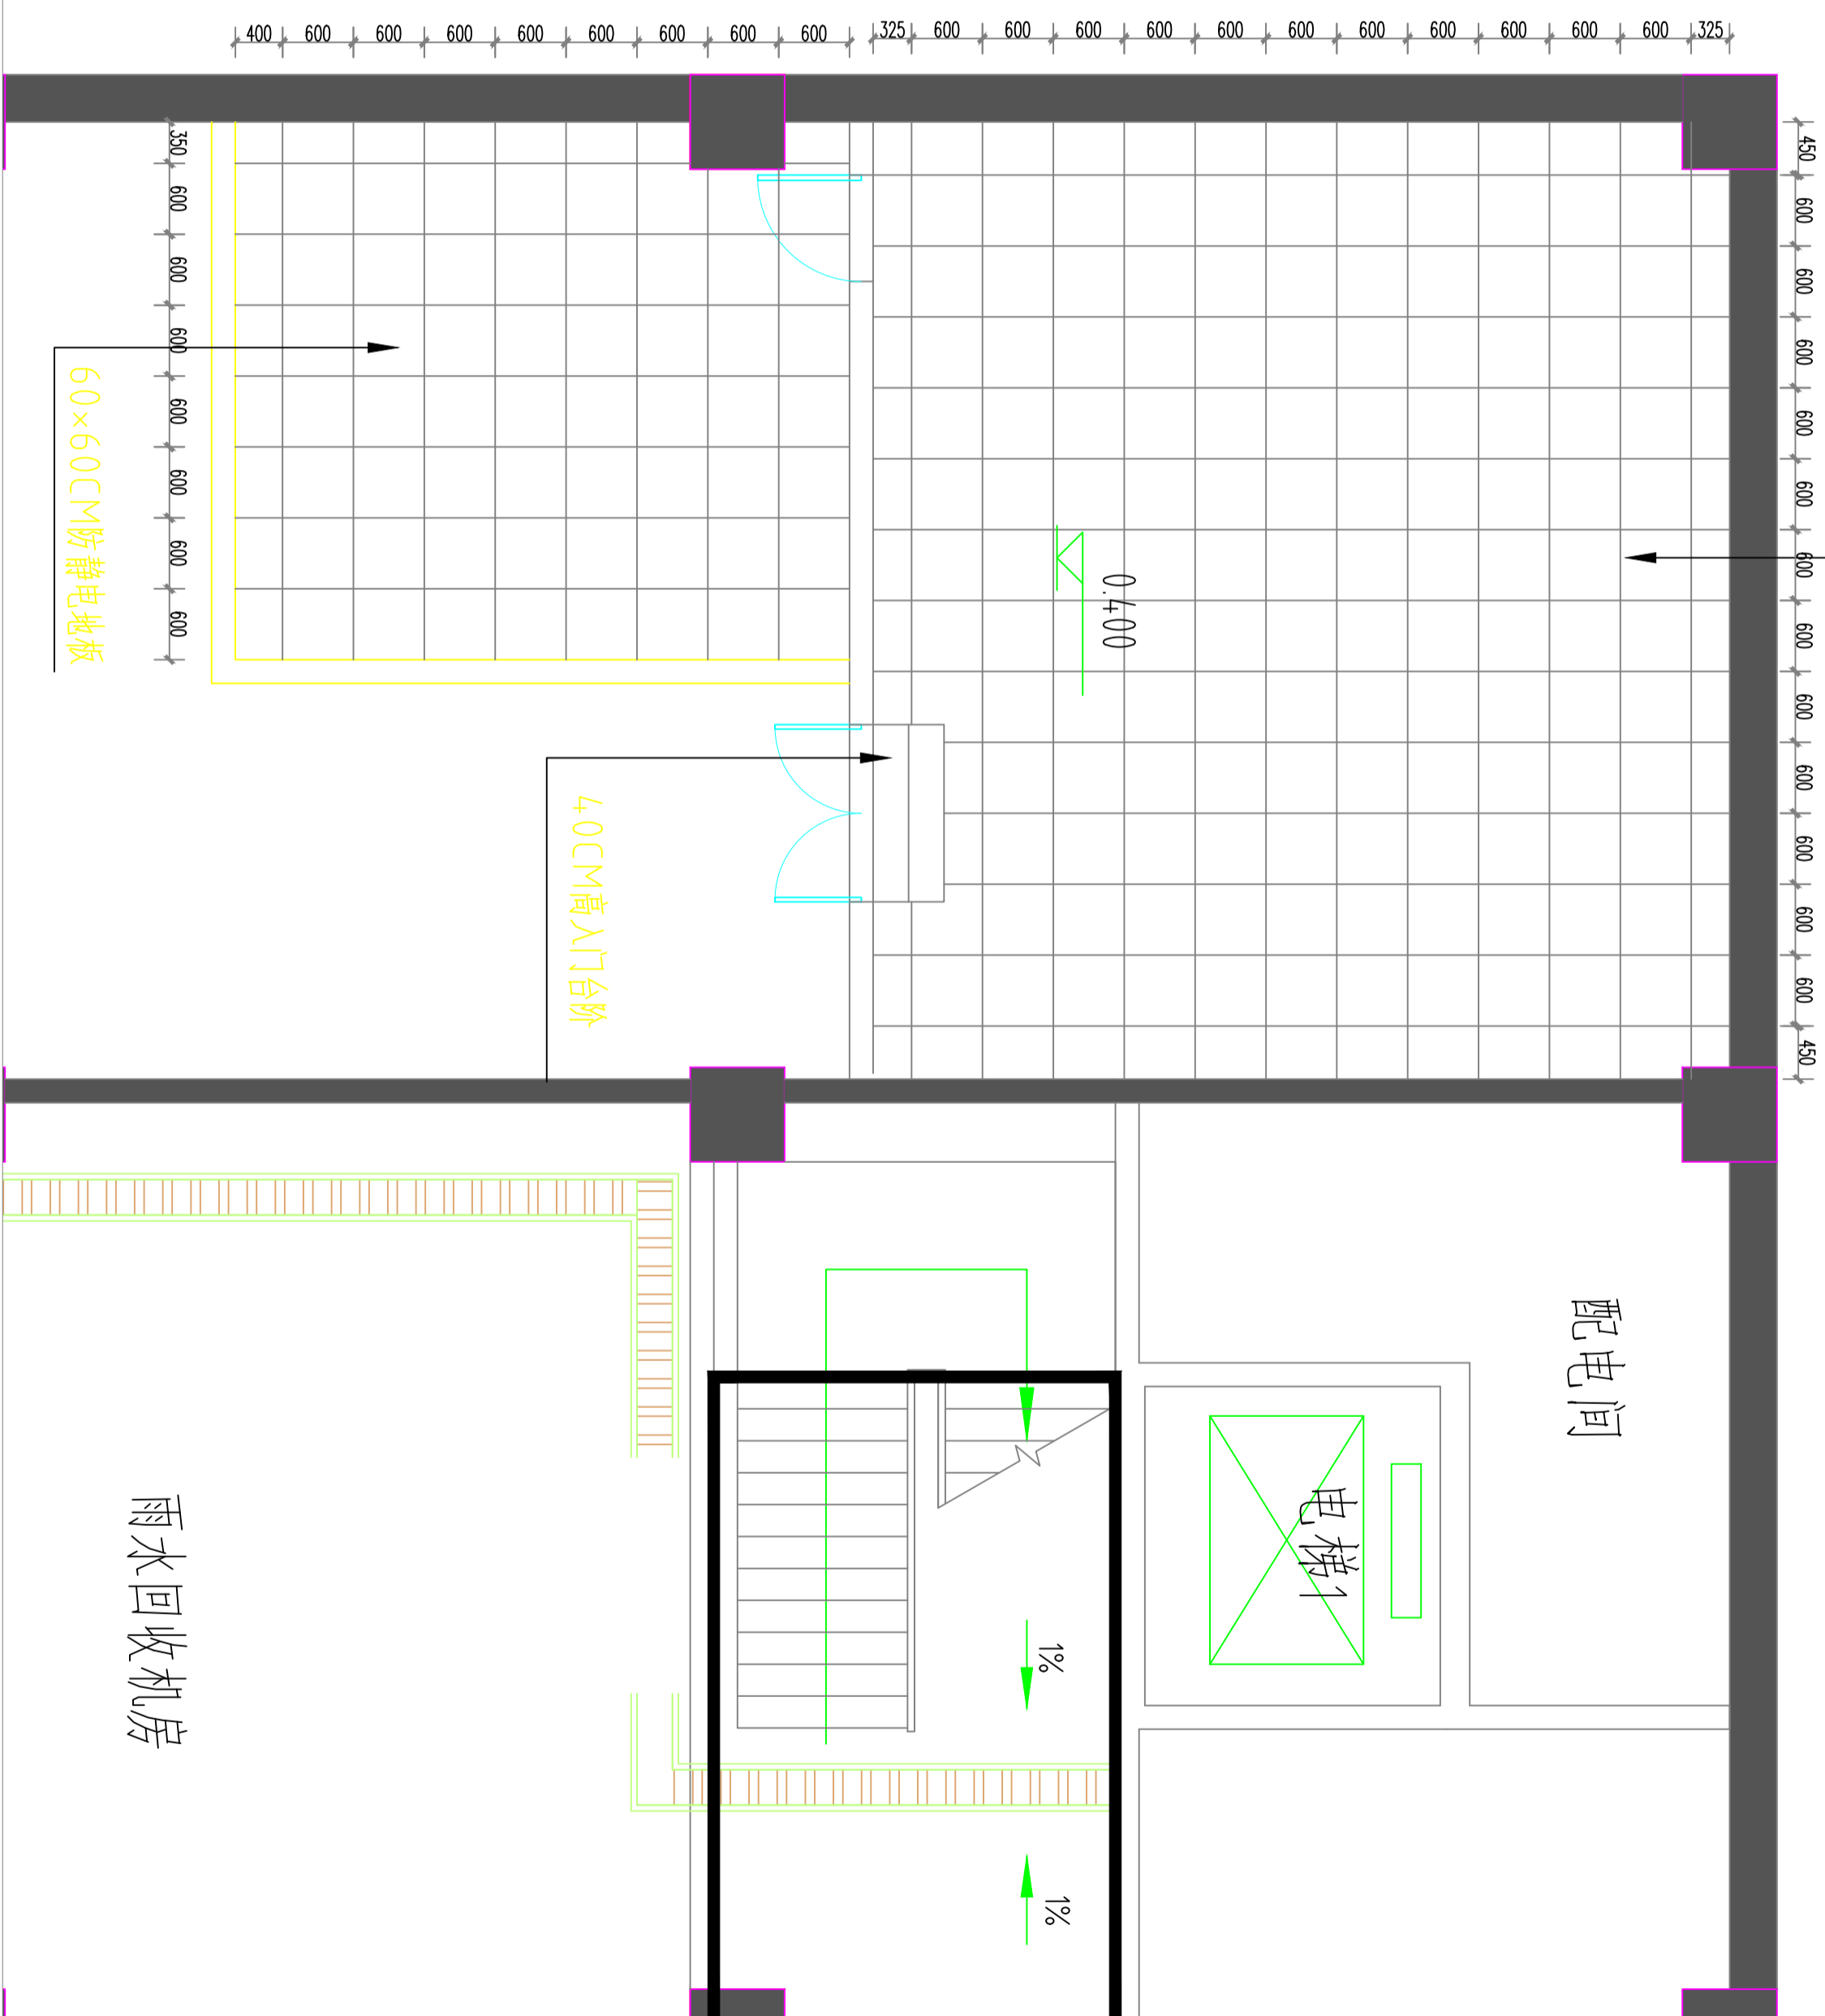

60×60CM防静电地板

0.400

4.0CM高入门台阶

60×60CM防静电地板

PLAN

地面布置图

SCALE:1:100

07

注意：
本图须经签署并加盖本公司专用出图章方为有效。
本施工图应经相关部门批准后方可施工。

备注

项目编码
SWW
(扫码打印位置)

注册执业签章

姓名

注册证书号码

注册印章号码

审定

审核

项目负责

专业负责

校对

设计

设计单位

洋河新区分局

工程名称

营房-1至5F装修改造项目

子项名称

图名
-1F灯具控开布置图


设计号

图号

图别

版次
A

日期
2026

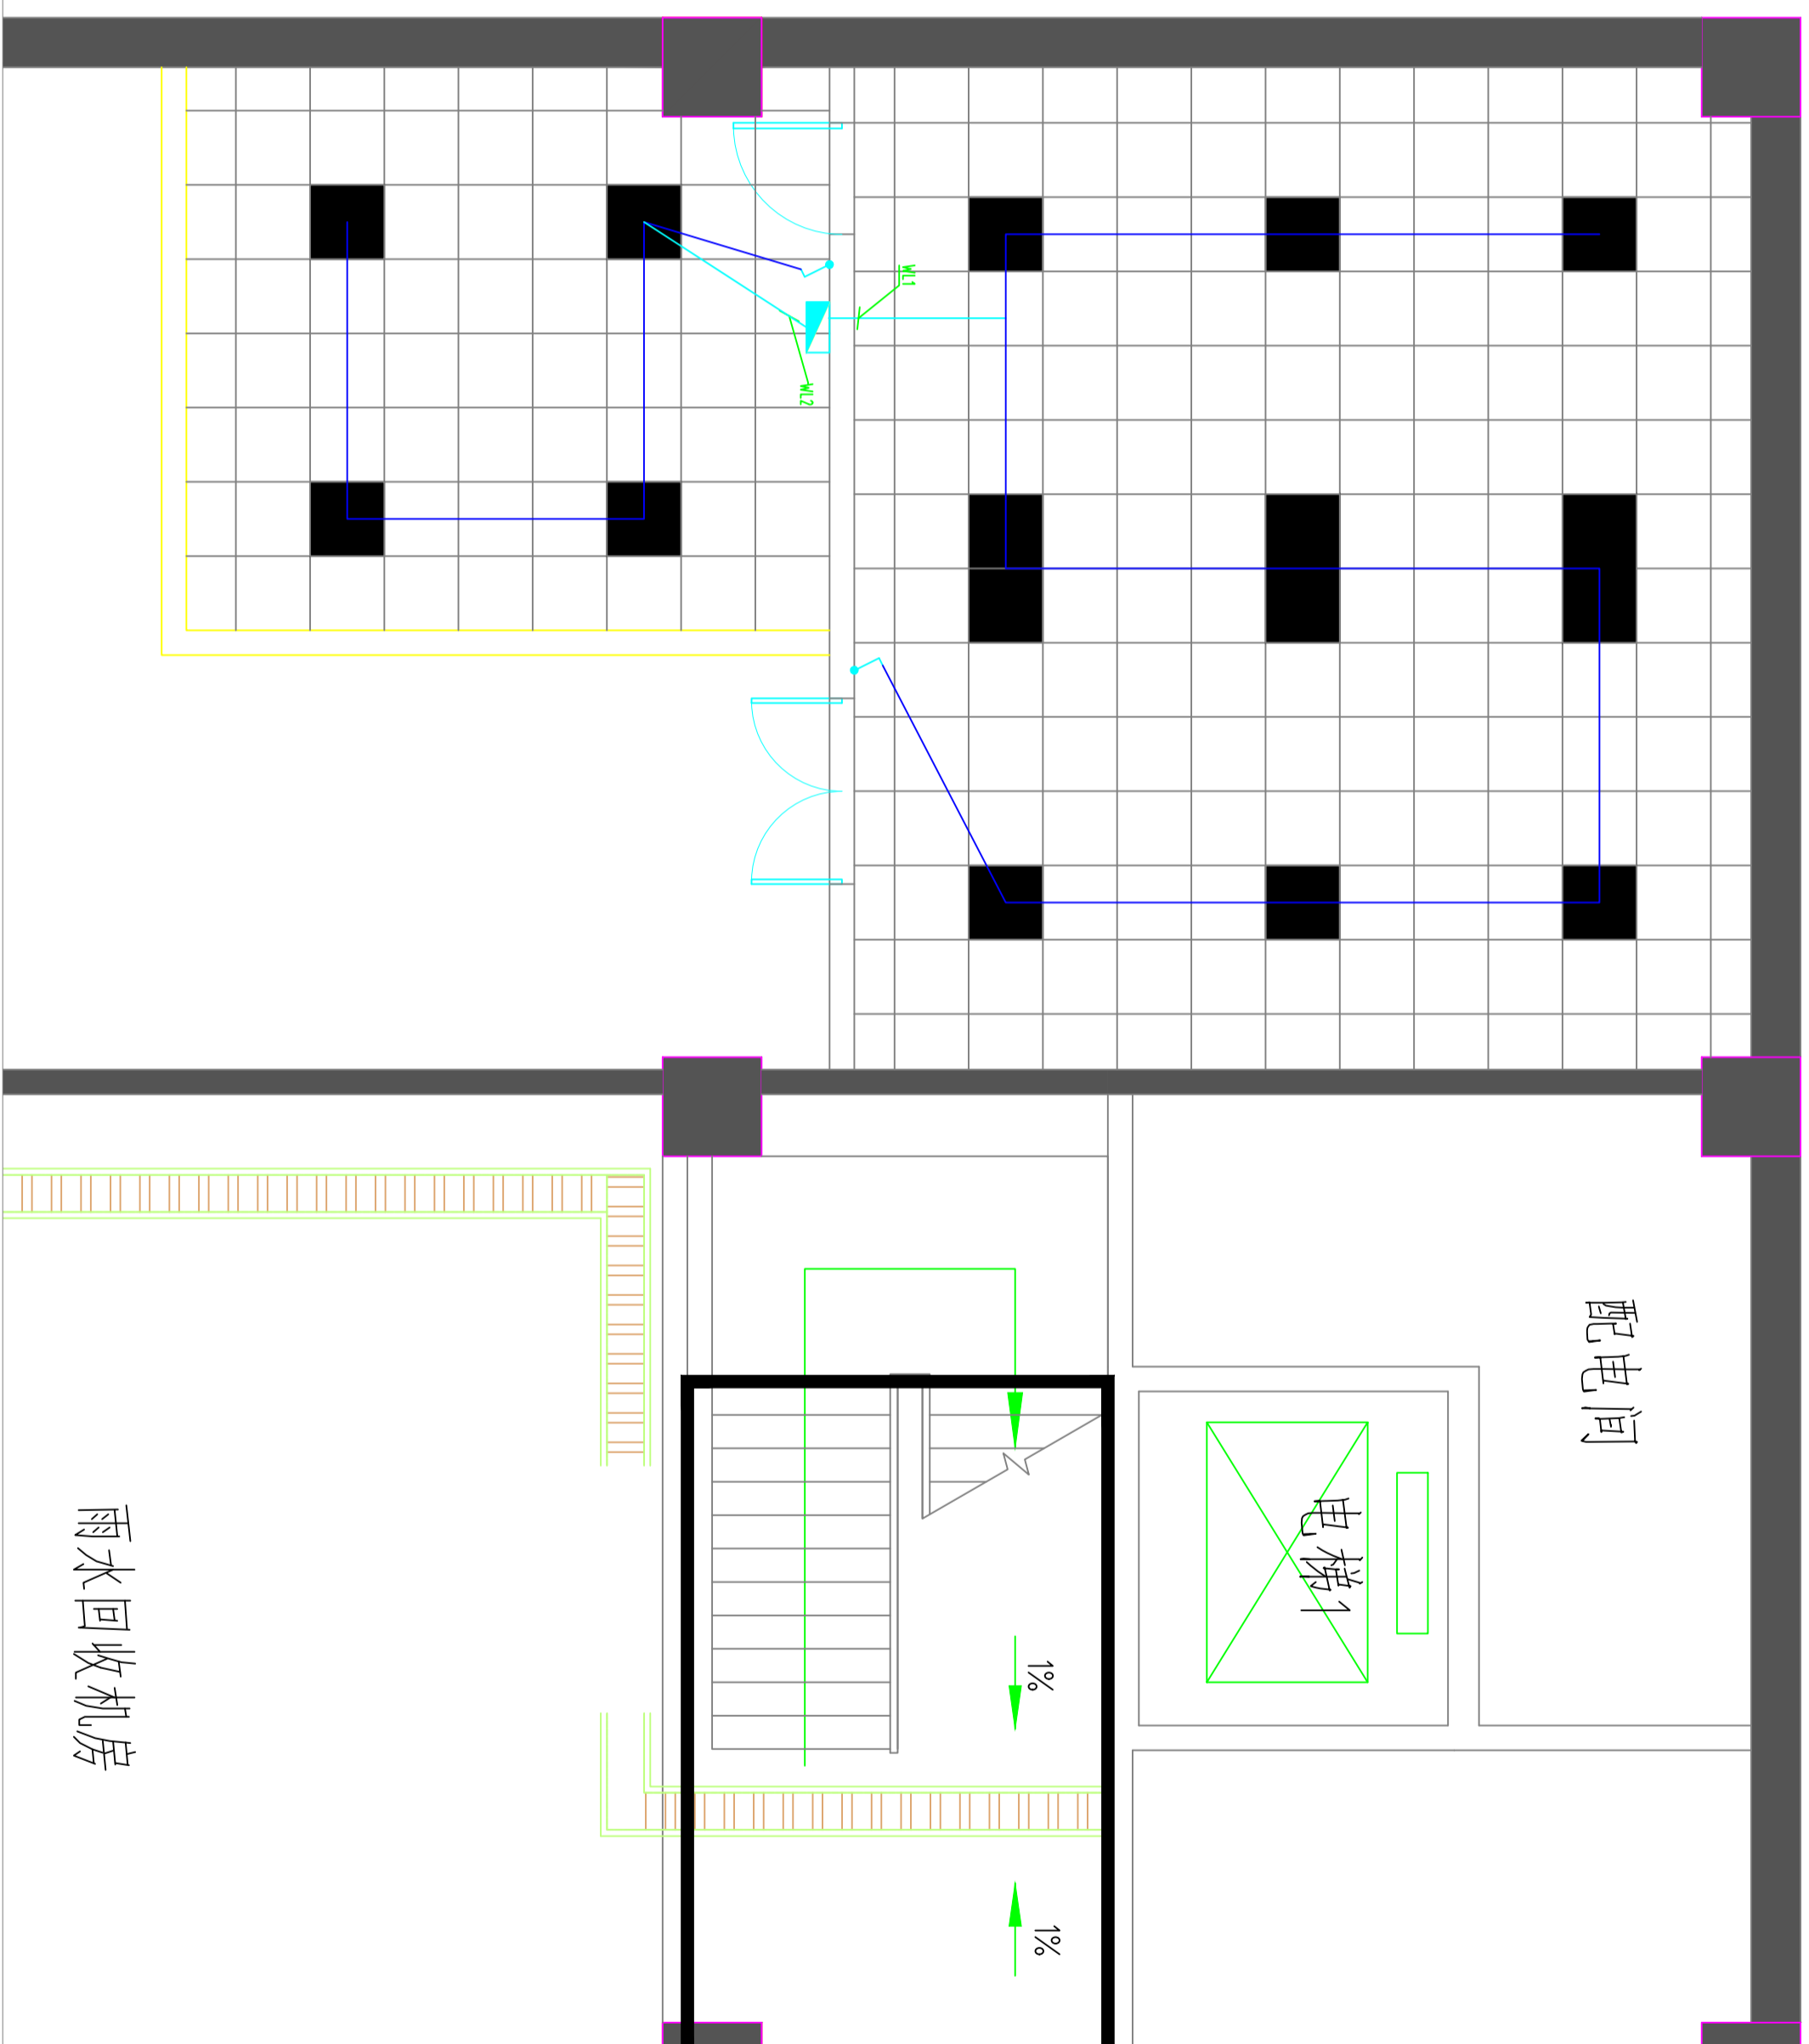

图例	说明	型号规格
—	单联单控开关	6A81110
—	双联单控开关	6A82110
—	三联单控开关	6A83110
—	单联双控开关	6A81120
—	双联双控开关	6A82120
—	三联双控开关	6A83120

注：控开离地板1.2米安装。

PLAN

08

灯具控开布置图

SCALE:1:100

注意：
本图须经签署并加盖本公司专用出图章方为有效。
本施工图应经相关部门审批通过后方可施工。

备注

项目编码
（扫码打印位置）

注册执业签章

姓名	
注册证书号码	
注册印章号码	
审定	
审核	
项目负责	
专业负责	
校对	
设计	


建设单位
洋河新区分局

工程名称
营房-1至5F装修改造项目

子项名称

图名
-1F强电布置图

设计号	
图号	
图别	室施
版次	A
日期	2026

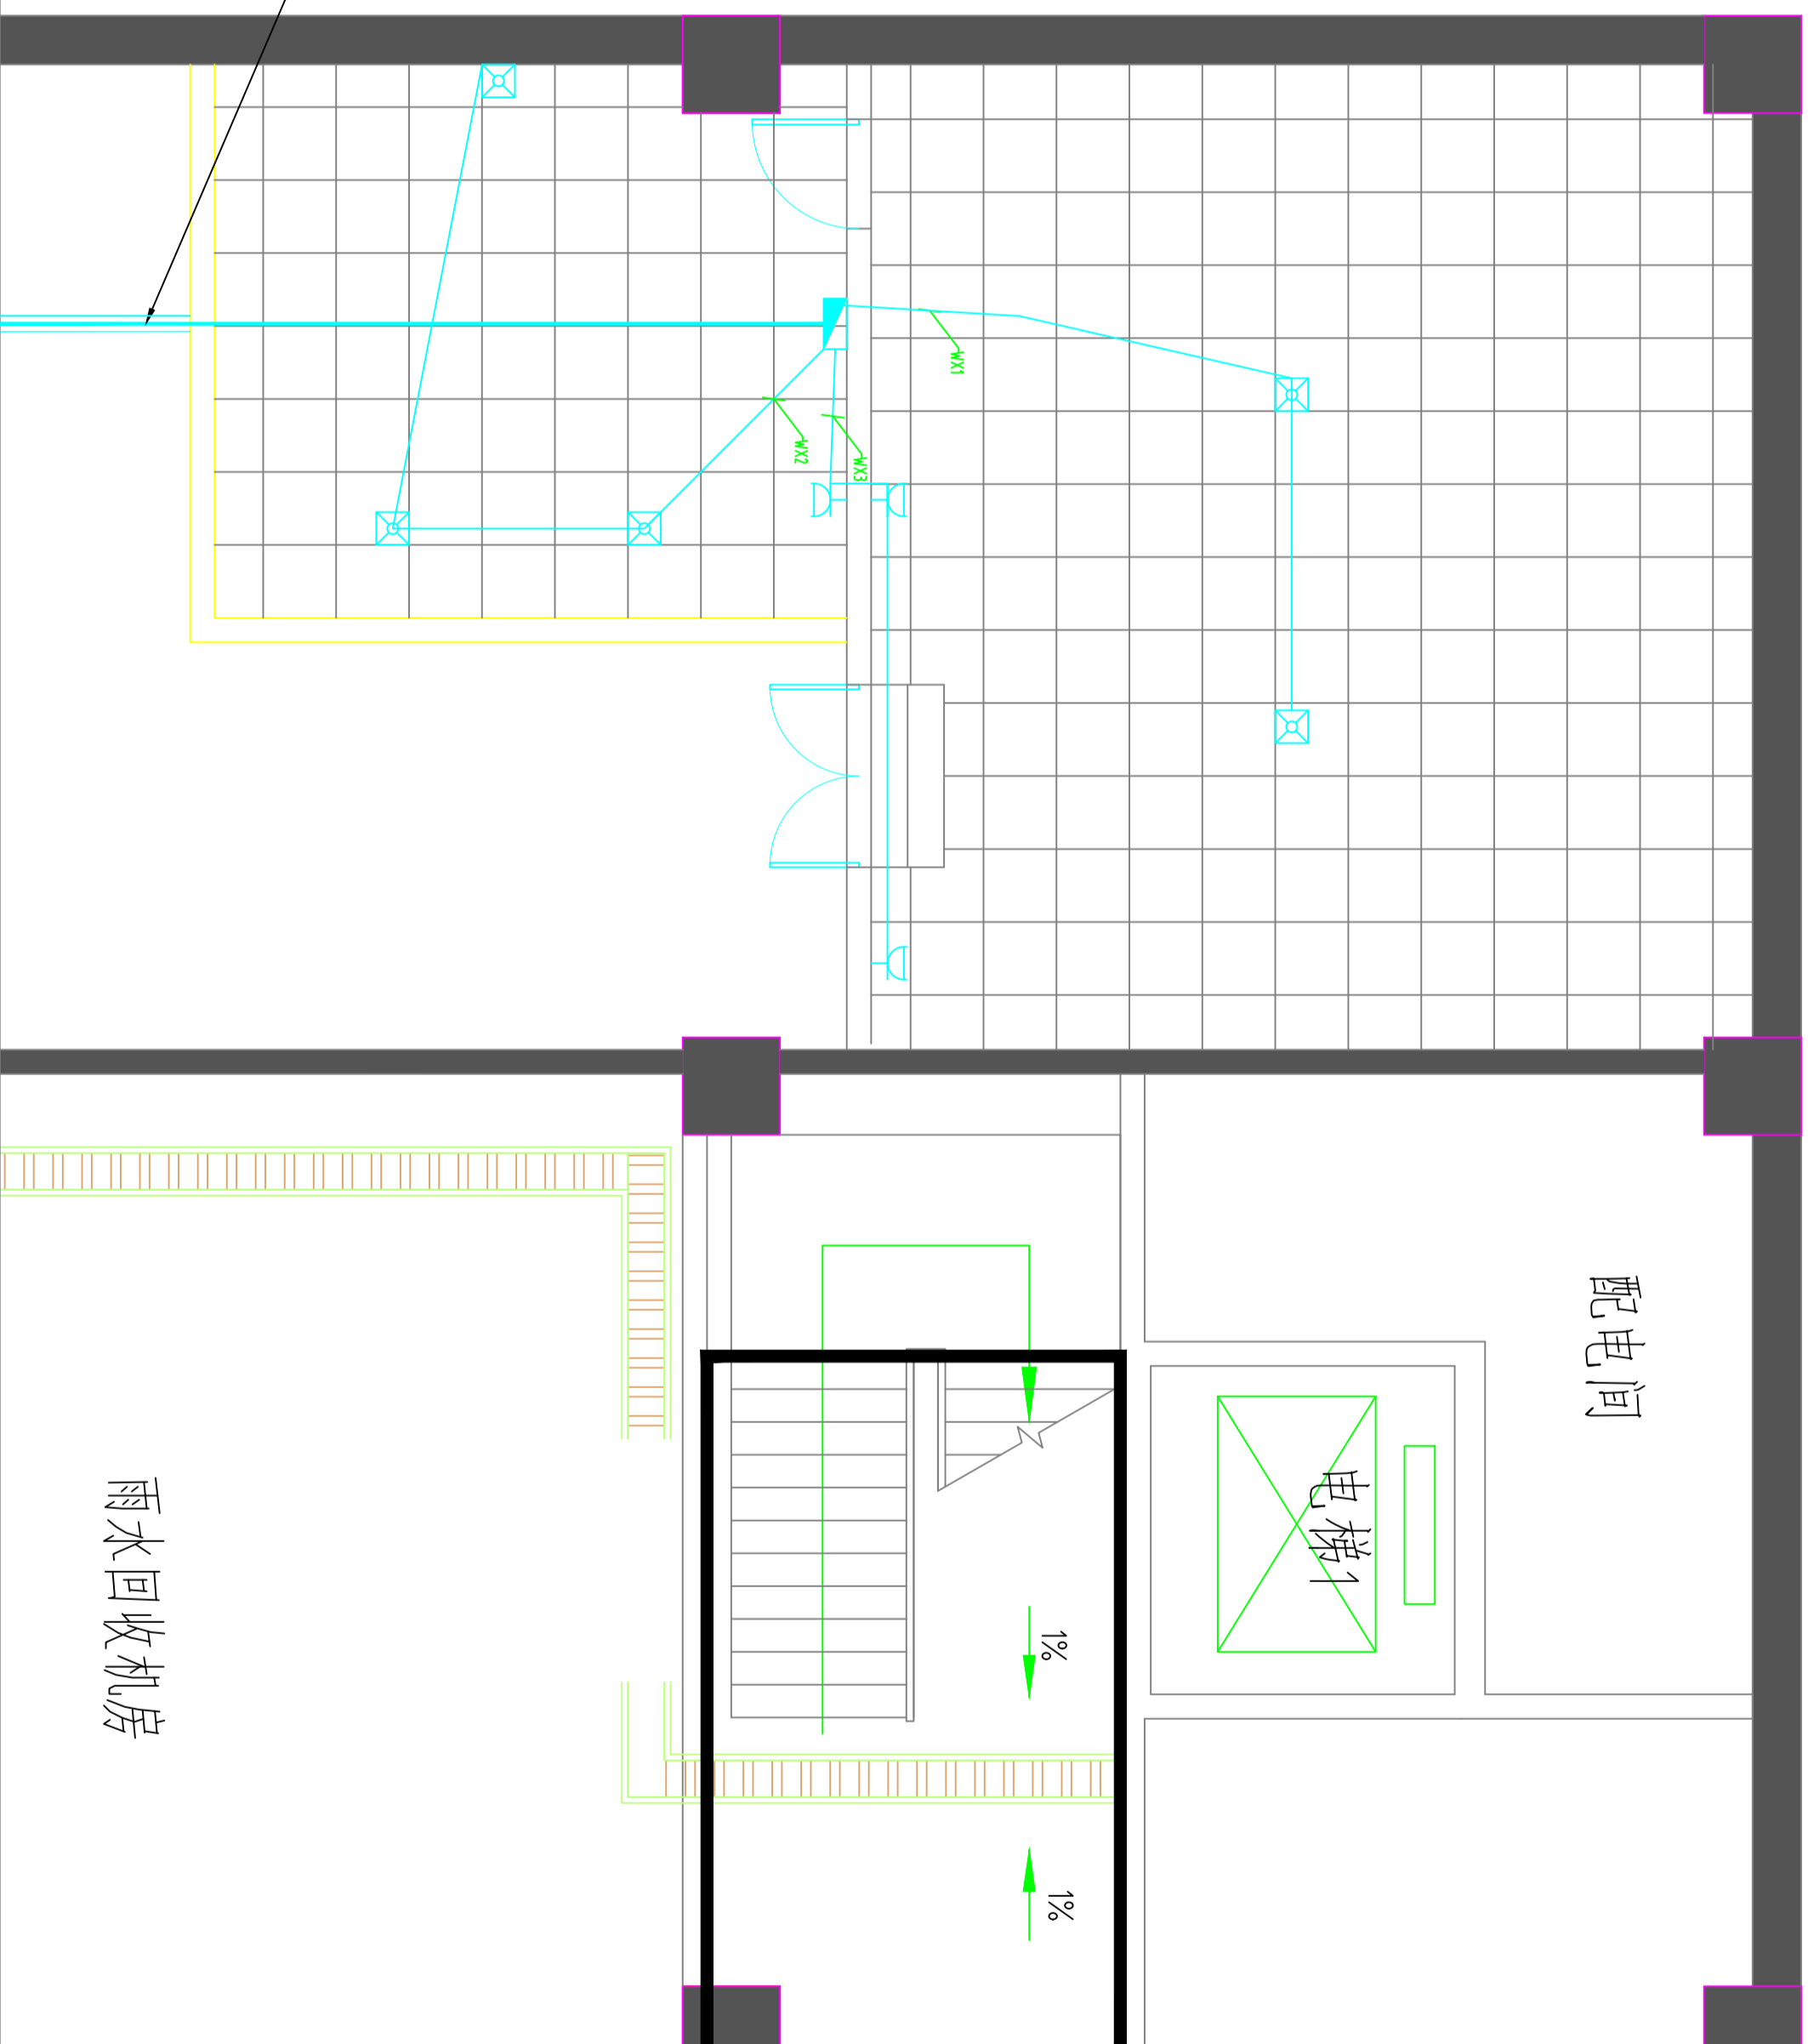

雨水回收机房

配电间

电梯1

1%

1%

接桥架至-1F强电间

名称	图例	型号规格
五孔墙身插座		10A
三孔墙身插座		10A
电源点位		
配电箱		

注：除单独标注外插座离地板300。

PLAN

09

强电布置图

SCALE:1:100

注意：

本图须经签署并加盖本公司专用出图章方为有效；
本施工图应经相关部门审批通过后方可施工。

备注

项目编码
（扫码打印位置）

注册执业签章

姓名

注册证书号码

注册印章号码

审定

审核

项目负责

专业负责

校对

设计

建设单位

洋河新区分局

工程名称


营房-I至5F装修改造项目

子项名称

-1F立面索引图

图名

设计号	版本号	版本号	日期
		A	2026

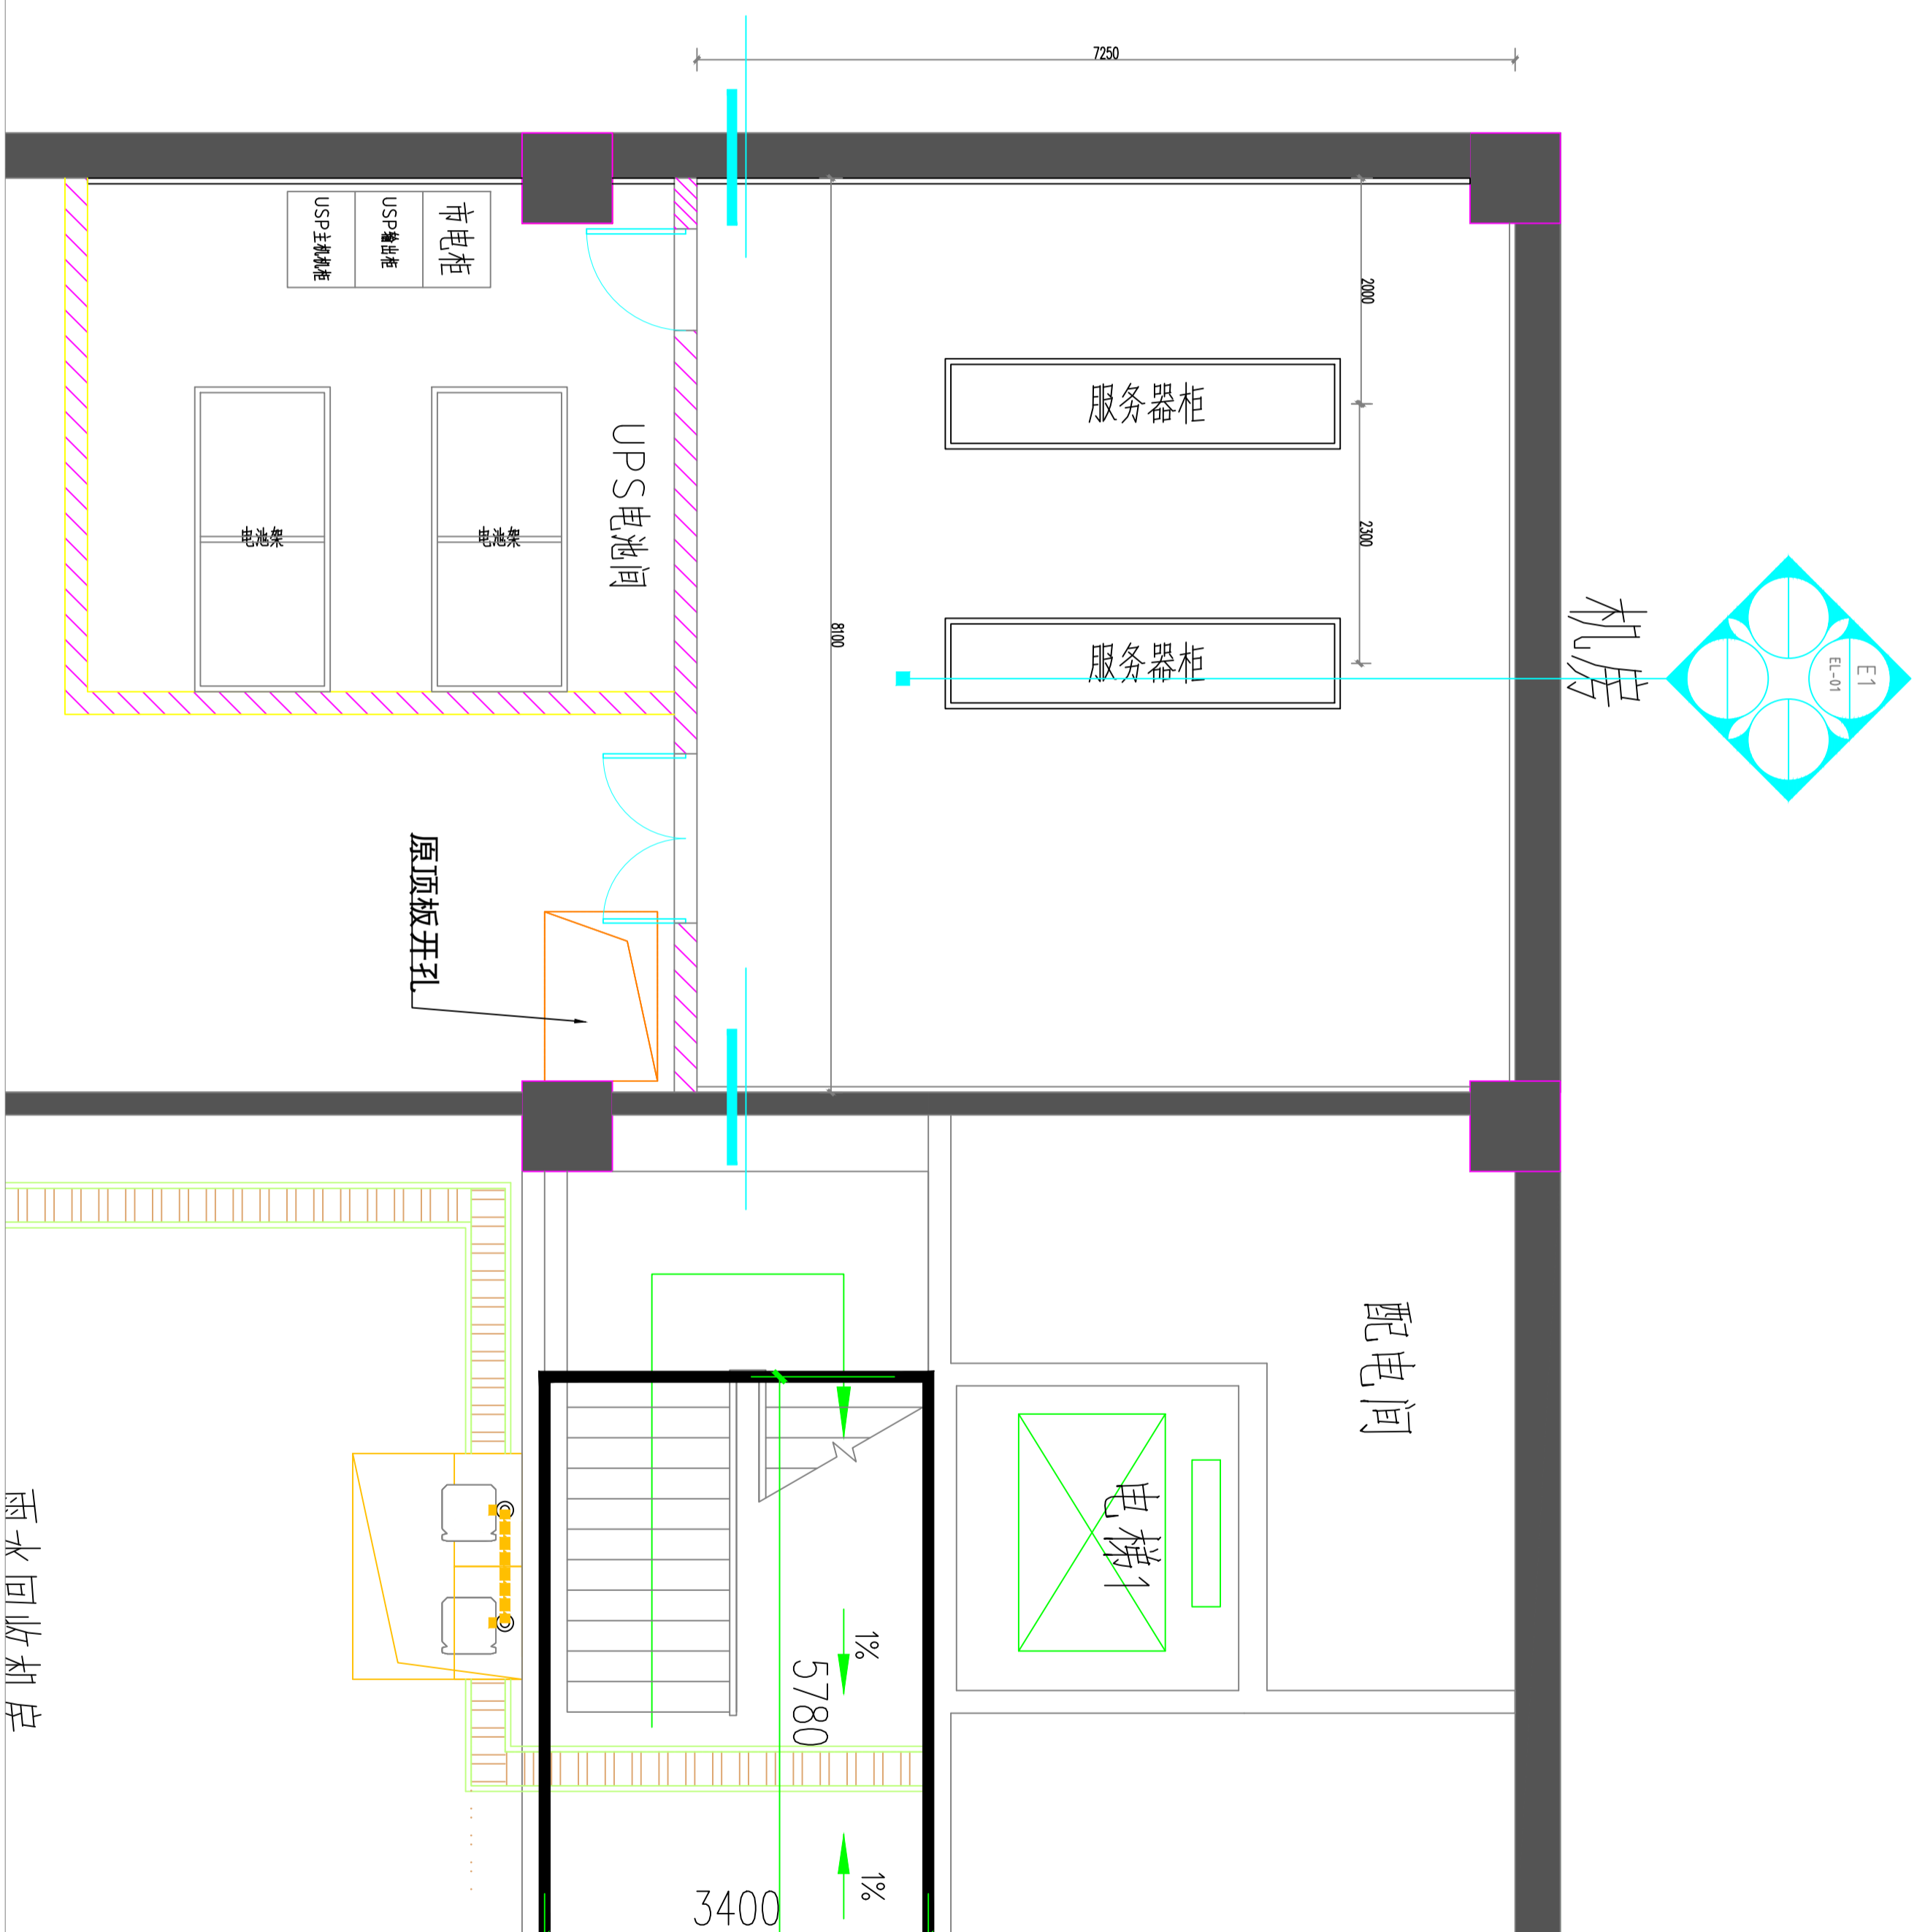

PLAN

立面索引图

SCALE:1:100

系统图

回路编号-线缆-敷设方式	用电设备
-16A 30mA/联动 WL1	照明
BV-3x2.5-PVC20-FC/WC	
-16A 30mA/联动 WL2	照明
BV-3x2.5-PVC20-FC/WC	
WX1	设备
BV-5x4-JDG32-FC/WC	
WX2	设备
BV-5x4-JDG32-FC/WC	
WX3	设备
BV-5x4-JDG32-FC/WC	
WZ1	弱电电源
BV-3x2.5-PVC20-FC/WC	
WZ2	弱电电源
BV-CAT6-PVC20-FC/WC	
WZ3	弱电电源
BV-3x2.5-PVC20-FC/WC	

注意：
本图须经签署并加盖本公司专用出图章方为有效。
本施工图应经相关部门审批通过后方可施工。

备注

项目编码
SWW
(扫码打印位置)

注册执业签章

姓名

注册证书号码

注册印章号码

审定

审核

项目负责

专业负责

校对

设计

建设单位

洋河新区分局

工程名称

营房-1至5F装修改造项目

子项名称

图名

设计号

图号

图别

室施

版次


 
A

日期

2026

液态配电箱体布置参考图

- *注：
- 配电箱内导线应按照规定绑扎成束。
 - 黄、绿、红、蓝、黑、紫、灰、白、绿、黄、绿相间双色线为地线。
 - 配电箱元件均应粘贴标识。
 - 如有冲突，现场调解为准。

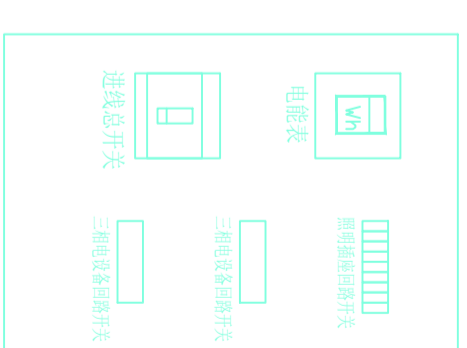

机房

配电间

注意：
本图须经签署并加盖本公司专用出图章方为有效。
本施工图应经相关部门审批通过后方可施工。

备注

项目编码
S100
(扫码机打印位置)

注册执业签章

姓名

注册证书号码

注册印章号码

审定

审核

项目负责

专业负责

校对

设计

建设单位

洋河新区分局

工程名称

营房-1至5F装修改造项目

子项名称

图名

-1F立面图

设计号


图号

图别

版次

日期

3200
2800
400
50
根据现场尺寸

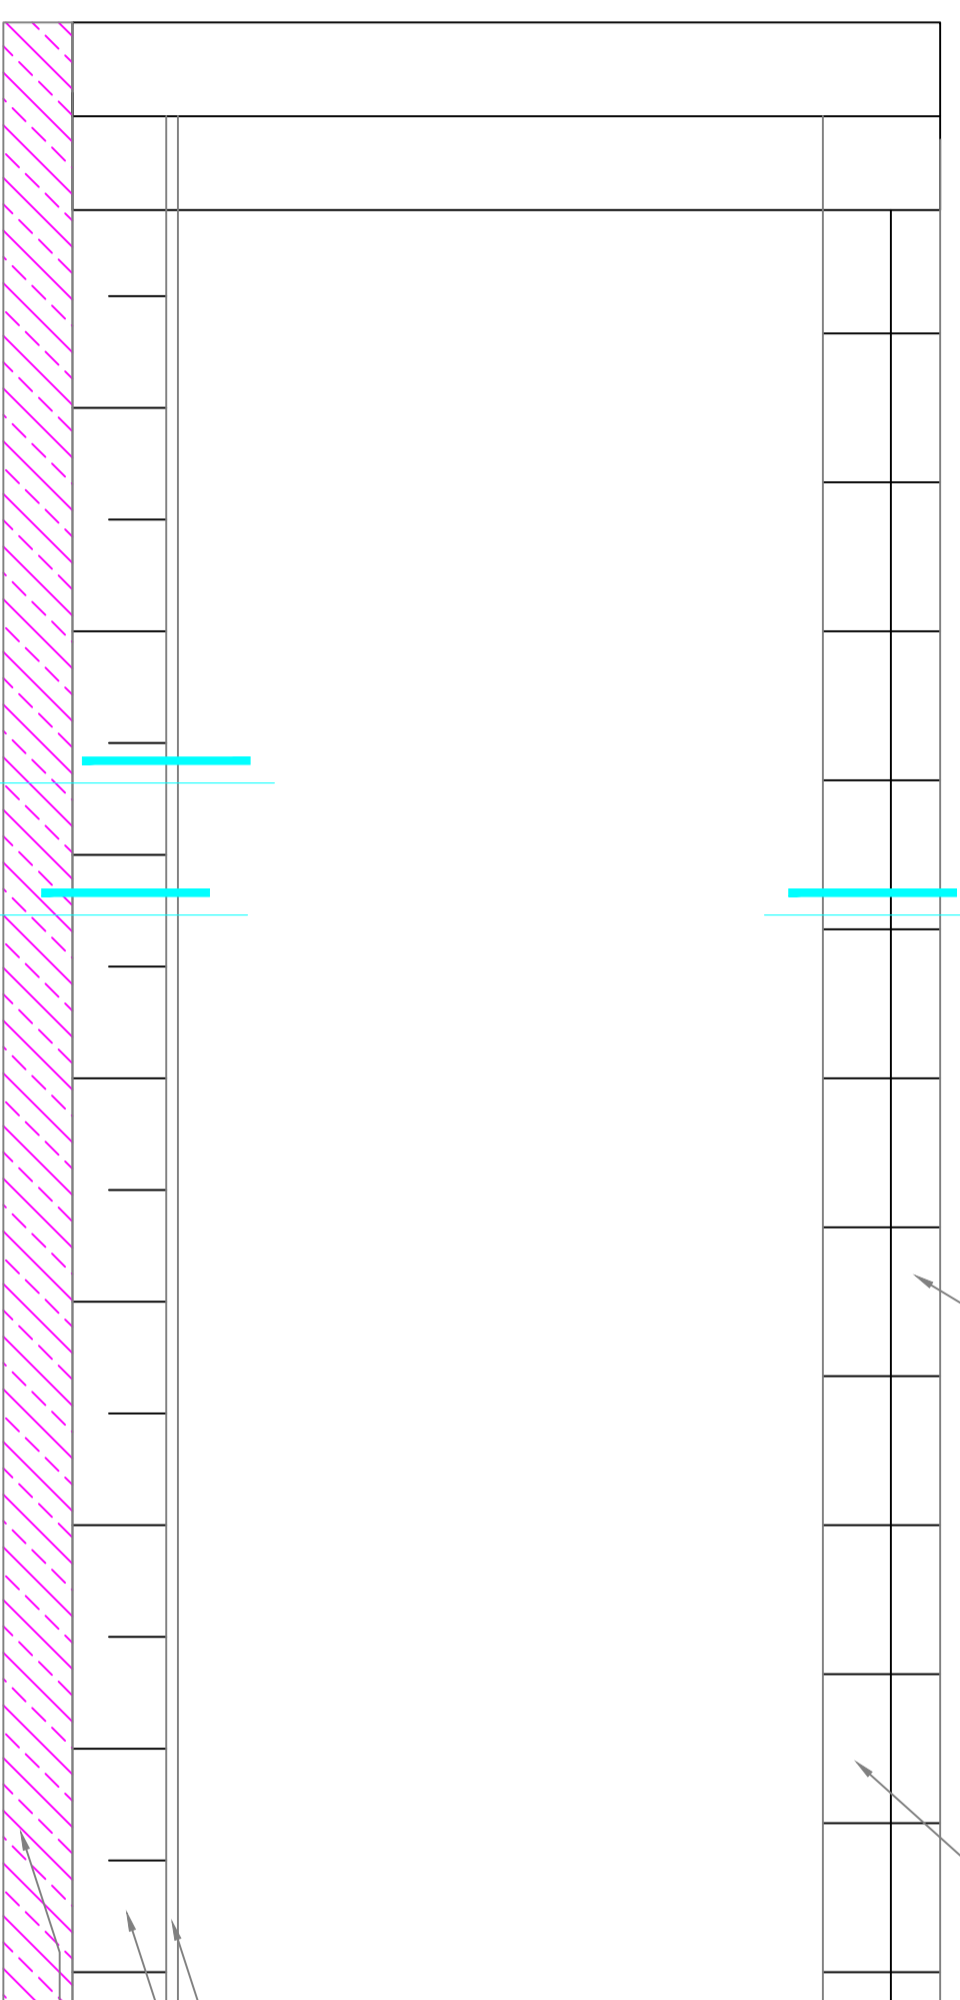

S7

S1

PLAN
SCAL: E1:1/100
E1
立面图

注意：
本图须经签署并加盖本公司专用出图章方为有效。
本施工图应经相关部门审批通过后方可施工。

备注

项目编码
（扫码打印位置）

注册执业签章

姓名	
注册证书号码	
注册印章号码	
审定	
审核	
项目负责	
专业负责	
校对	
设计	
设计单位	
建设单位	


洋河新区分局

工程名称
营房-1至5F装修改造项目

子项目名称

图名
1F原建筑平面图

设计号	
图号	
图别	室施
图次	A
日期	2026

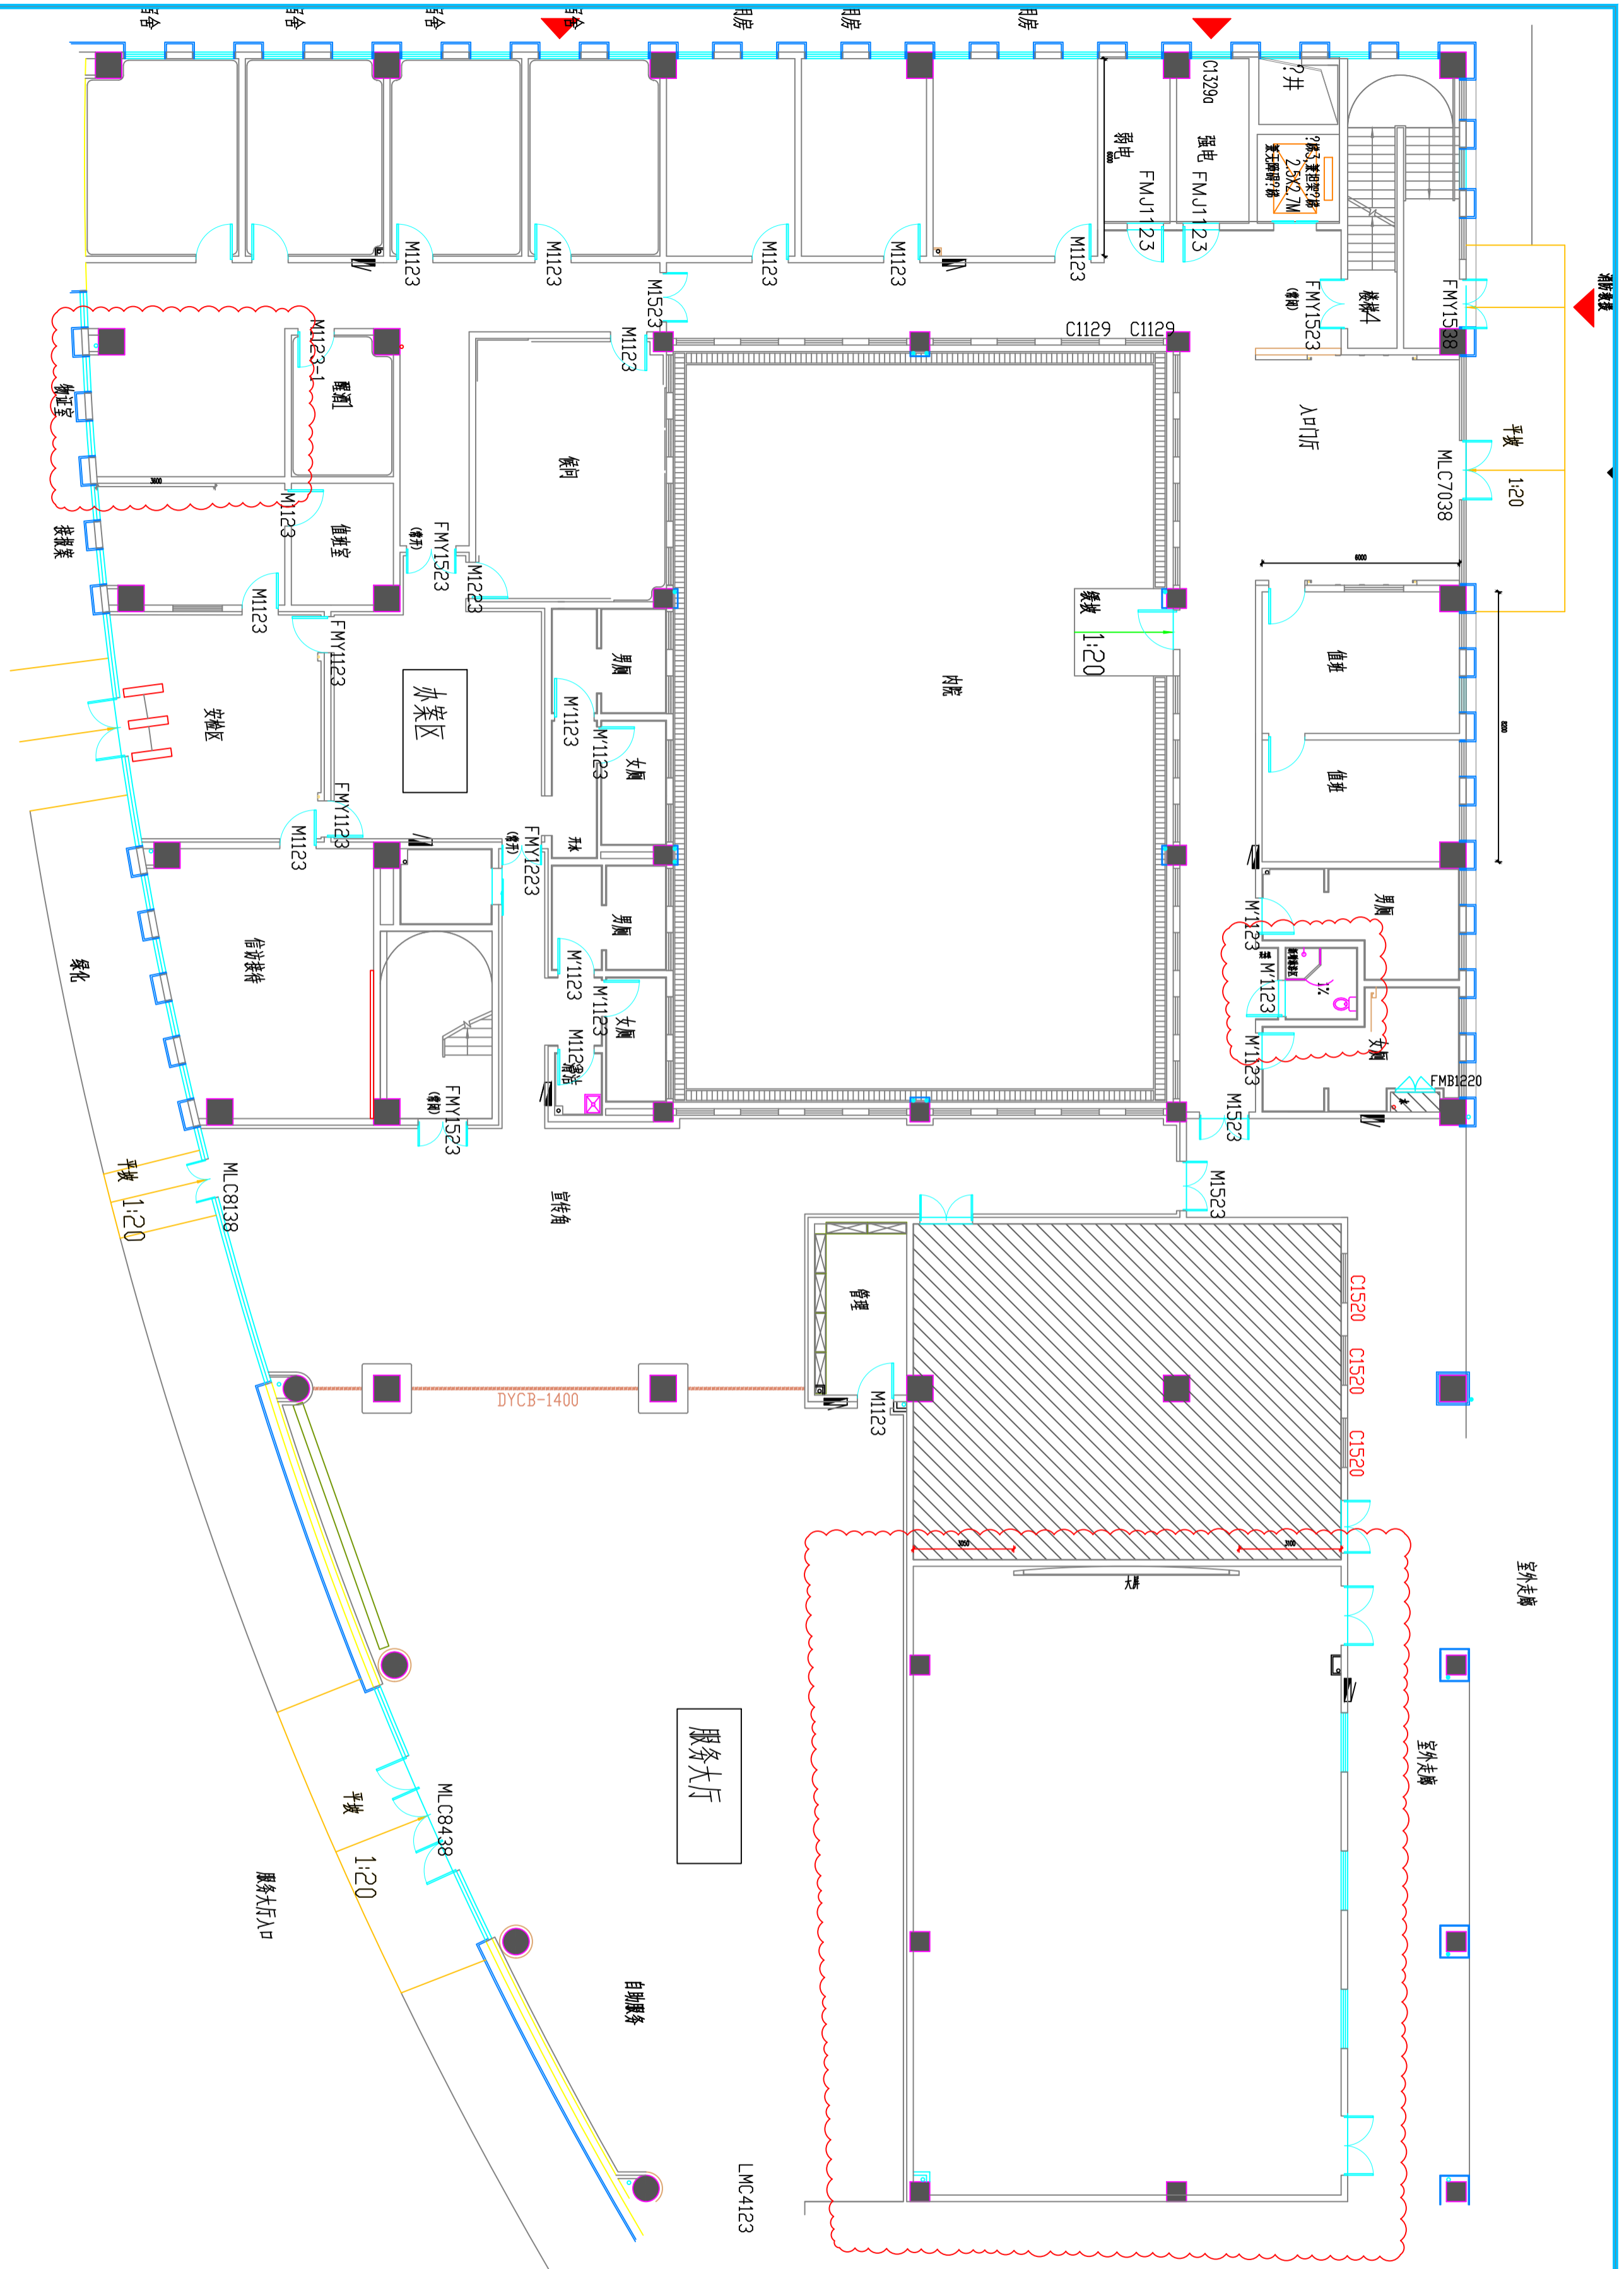

PLAN

原建筑平面图

SCALE: 1:100

01

注意：
本图须经签署并加盖本公司专用出图章方为有效。
本施工图应经相关部门审批通过后方可施工。

备注

项目编码
S10W
(扫码机扫码位置)

注册执业签章

姓名
注册证书号码
注册印章号码

审 定	
审 核	
审 批	
项目负责	
专业负责	
校 对	
设 计	

建设单位
CONSTRUCTE UNIT
洋河新区分局

工程名称
PROJECT
营房-1至5F装修改造项目

子项名称
TITLE

图名
DRAWING TITLE
1F新建墙体布置图

设计号 DRAWING NO.	版 次 CHANGED NO.	图 别 DRAW TYPE
	A	室 施
	2026	



PLAN

02

新建墙体布置图
SCALE:1:100

名称	图例
新建墙体	
原有墙体/结构	

注意：
本图须经签署并加盖本公司专用出图章方为有效。
本施工图应经相关部门审批通过后方可施工。

备注

项目编码
S10W
(扫码机扫码位置)

注册执业签章

姓名

注册证书号码

注册印章号码

审定

审核

项目负责

专业负责

校对

设计

建设单位

洋河新区分局


工程名称

营房-1至5F装修改造项目

子项名称

1F完成面尺寸图

图名	1F完成面尺寸图		
设计号			
图号	版次	日期	图别
	A	2026	室施

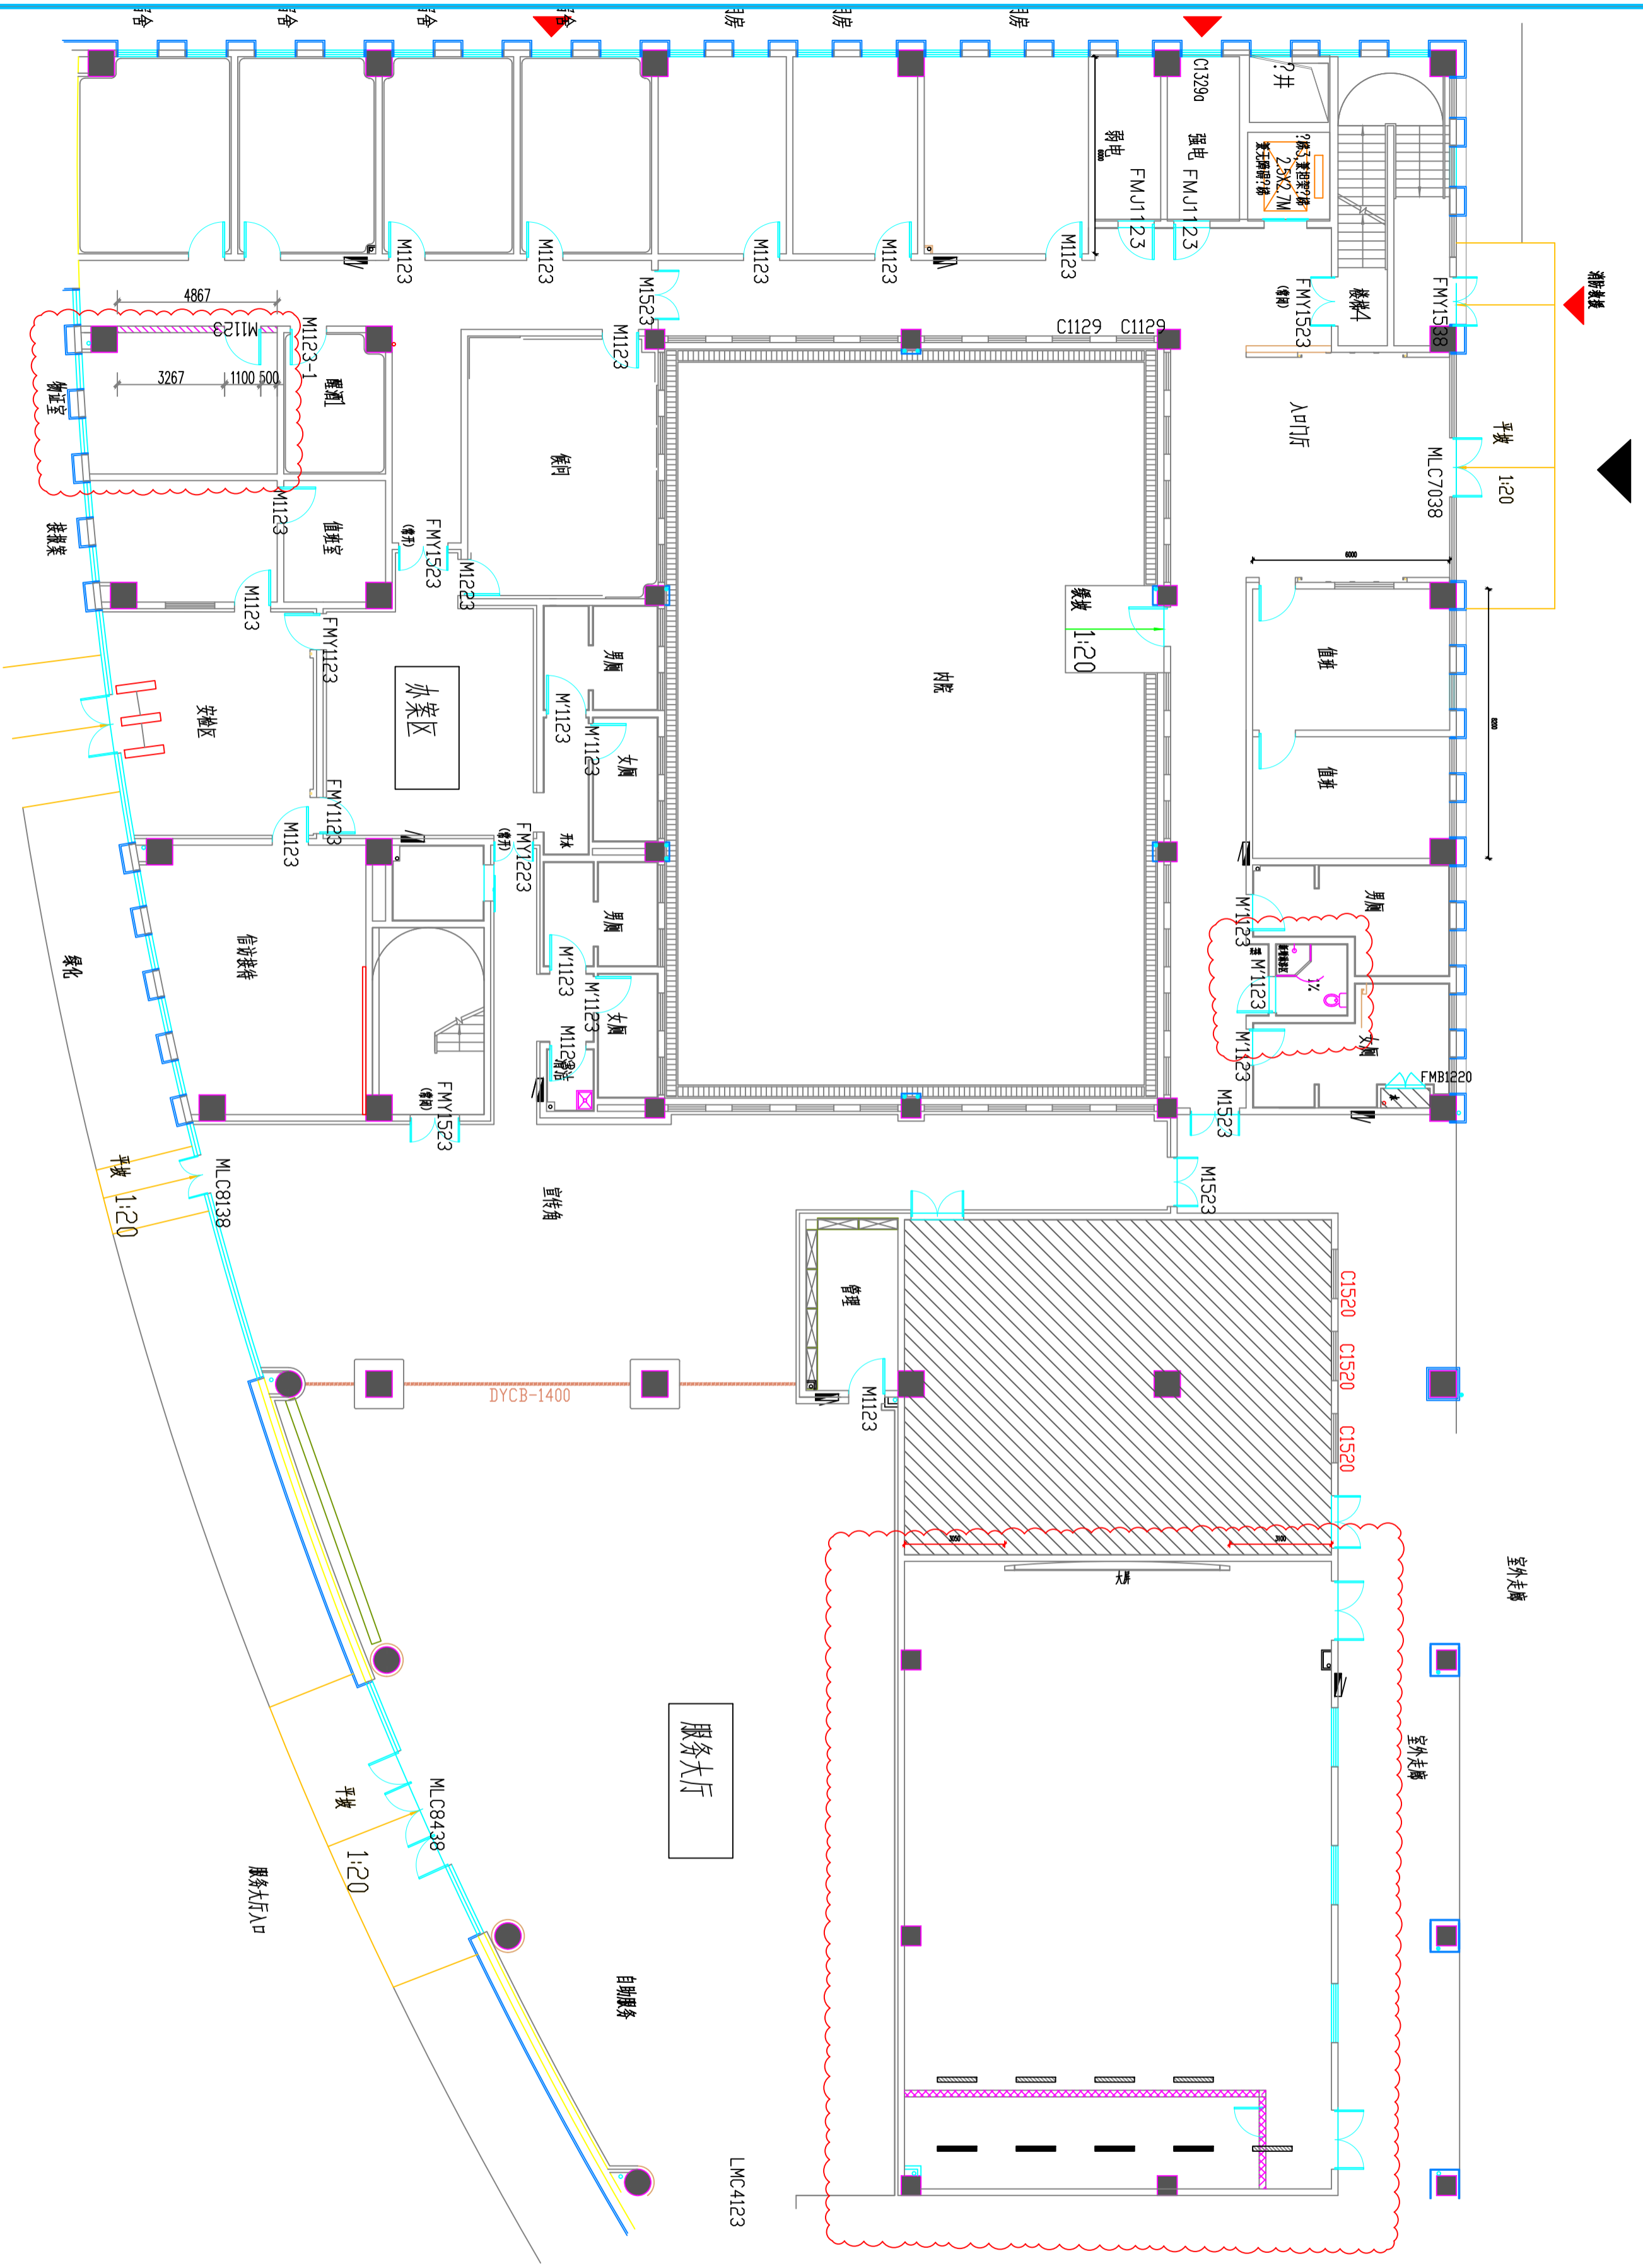

PLAN


03

完成面尺寸图

SCALE:1:100

注意：
本图须经签署并加盖本公司专用出图章方为有效。
本施工图须经相关部门审批通过后方可施工。

柜子由厂家进行二次深化设计

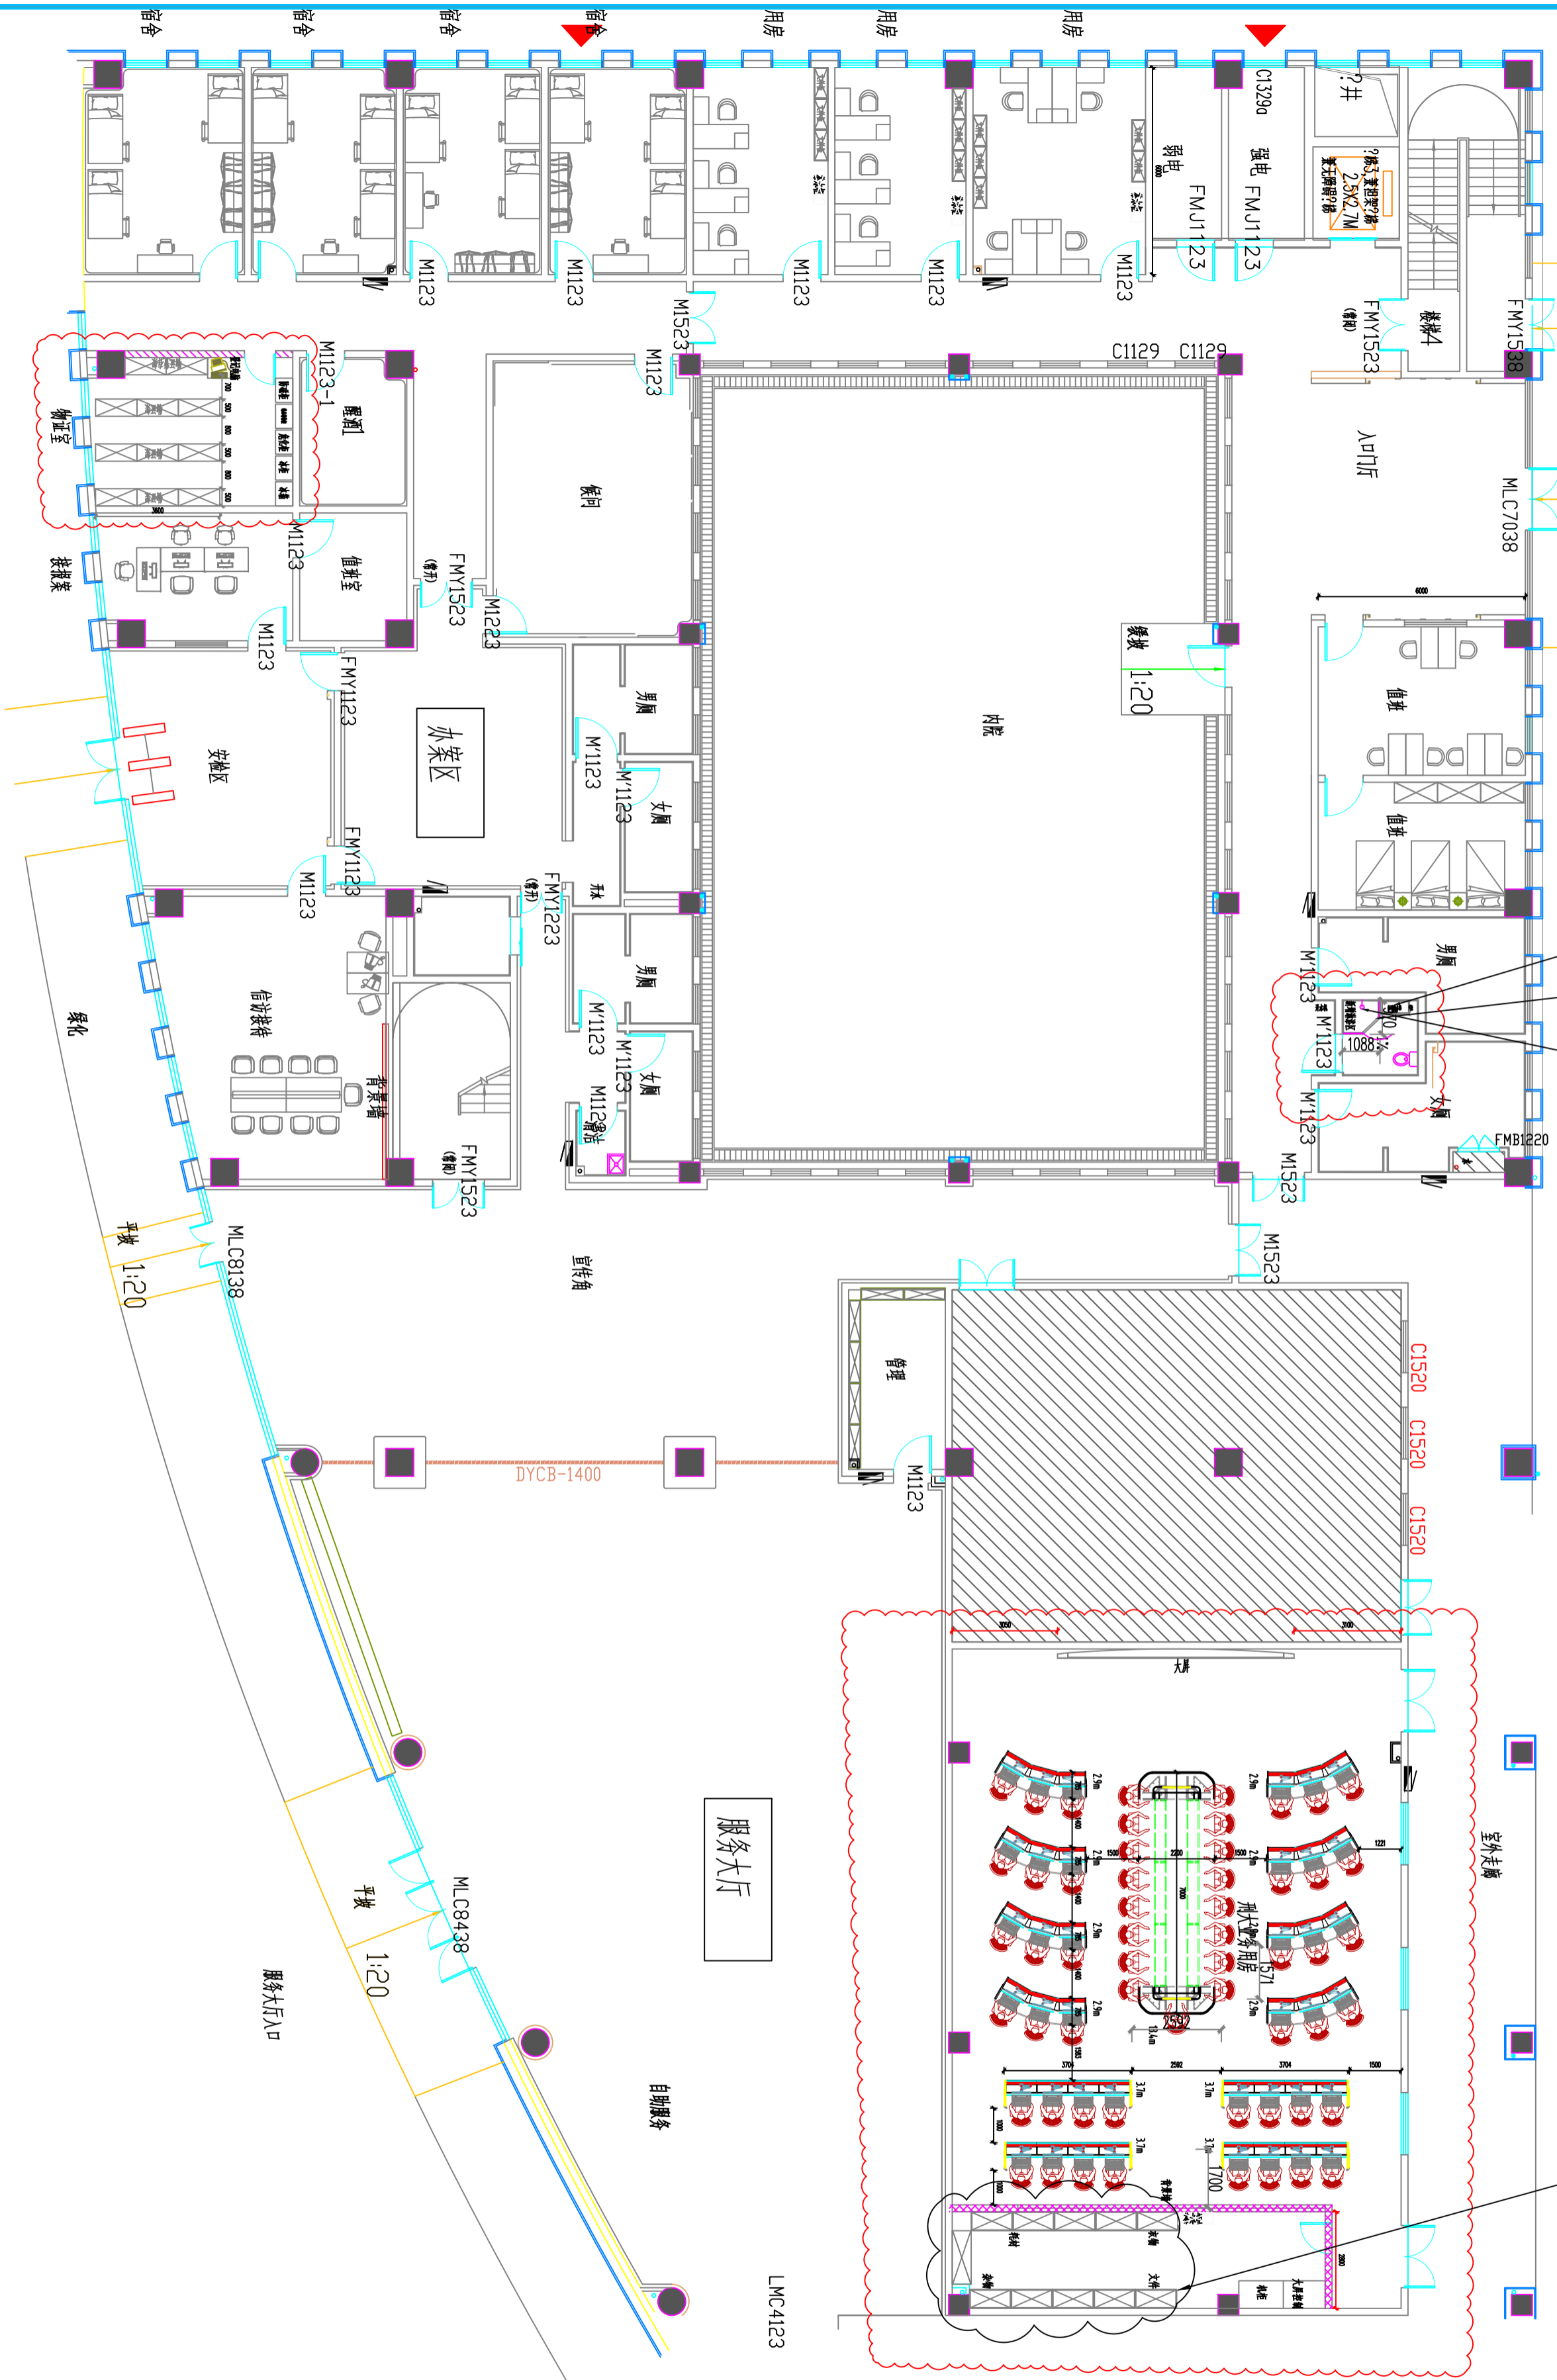

PLAN

04

平面布置图

SCALE:1:100

注册执业签章		姓名		注册证书号码		注册印章号码	
审核		审核		审核		审核	
项目负责		项目负责		项目负责		项目负责	
专业负责		专业负责		专业负责		专业负责	
校对		校对		校对		校对	
设计		设计		设计		设计	
建设单位		建设单位		建设单位		建设单位	
洋河新区分局		洋河新区分局		洋河新区分局		洋河新区分局	
工程名称		工程名称		工程名称		工程名称	
营房-1至5F装修改造项目		营房-1至5F装修改造项目		营房-1至5F装修改造项目		营房-1至5F装修改造项目	
子项名称		子项名称		子项名称		子项名称	
图名		图名		图名		图名	
1F平面布置图		1F平面布置图		1F平面布置图		1F平面布置图	
设计号		设计号		设计号		设计号	
图号		图号		图号		图号	
图别		图别		图别		图别	
室施		室施		室施		室施	
日期		日期		日期		日期	
2026		2026		2026		2026	

注意：
本图须经签署并加盖本公司专用出图章方为有效。
本施工图须经相关部门审批通过后方可施工。

备注

项目编码
（扫码打印位置）

注册执业签章

姓名

注册证书号码

注册印章号码

审定

审核

项目负责

专业负责

校对

设计

建设单位


工程名称

营房-1至5F装修改造项目

子项目名称

1F地面布置图

图名	1F地面布置图		
设计号			
图号	版次	日期	
图别	室施	日期	2026

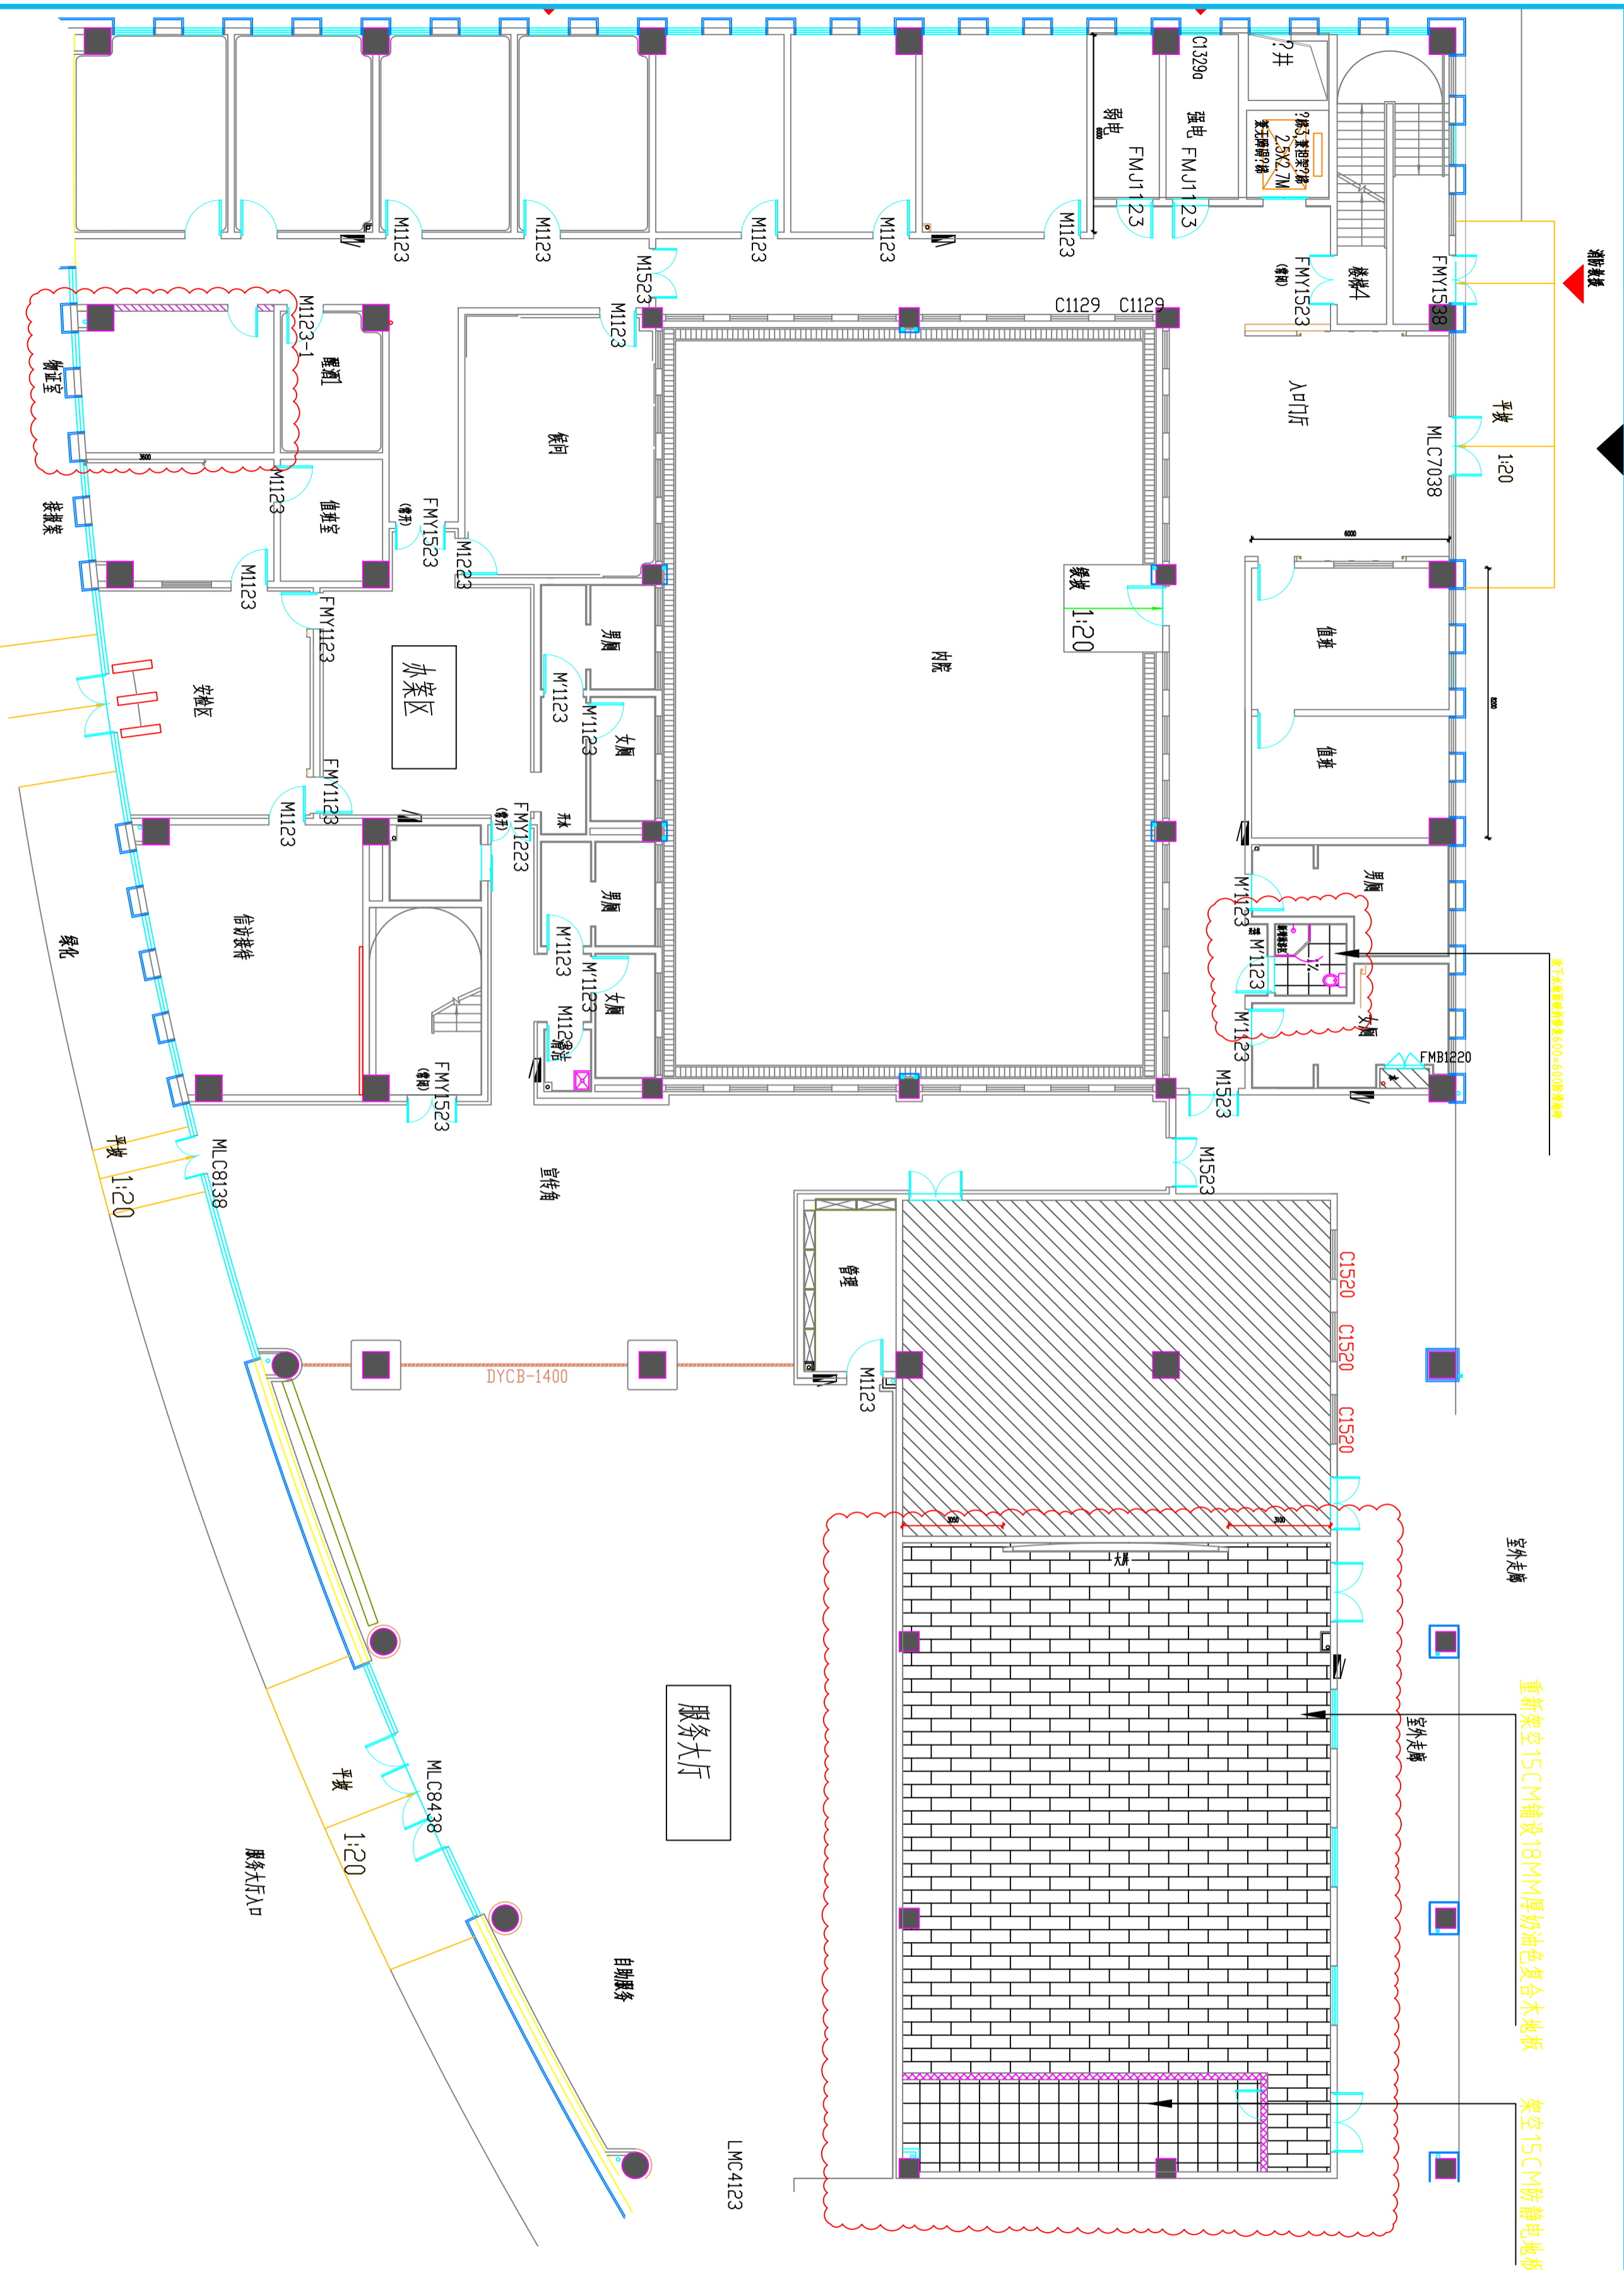

PLAN

地面布置图 SCALE:1:100

0.5

注意：
本图须经签署并加盖本公司专用出图章方为有效。
本施工图应经相关部门审批通过后方准施工。

备注

项目编码
SWW
(扫码机打印位置)

注册执业签章

姓名	
注册证书号码	
注册印章号码	
审定	
审核	
项目负责	
专业负责	
校对	
设计	
设计	

洋河新区分局

工程名称
营房-1至5F装修改造项目

子项名称


图名
1F灯具控开布置图

设计号	
图号	版次
图别	日期

图例	说明	型号规格
----	----	------

	单联单控开关	86X86
	双联单控开关	86X120
	三联单控开关	86X120
	单联双控开关	86X86
	双联双控开关	86X120
	三联双控开关	86X120

注：控开离地板1.2米安装。

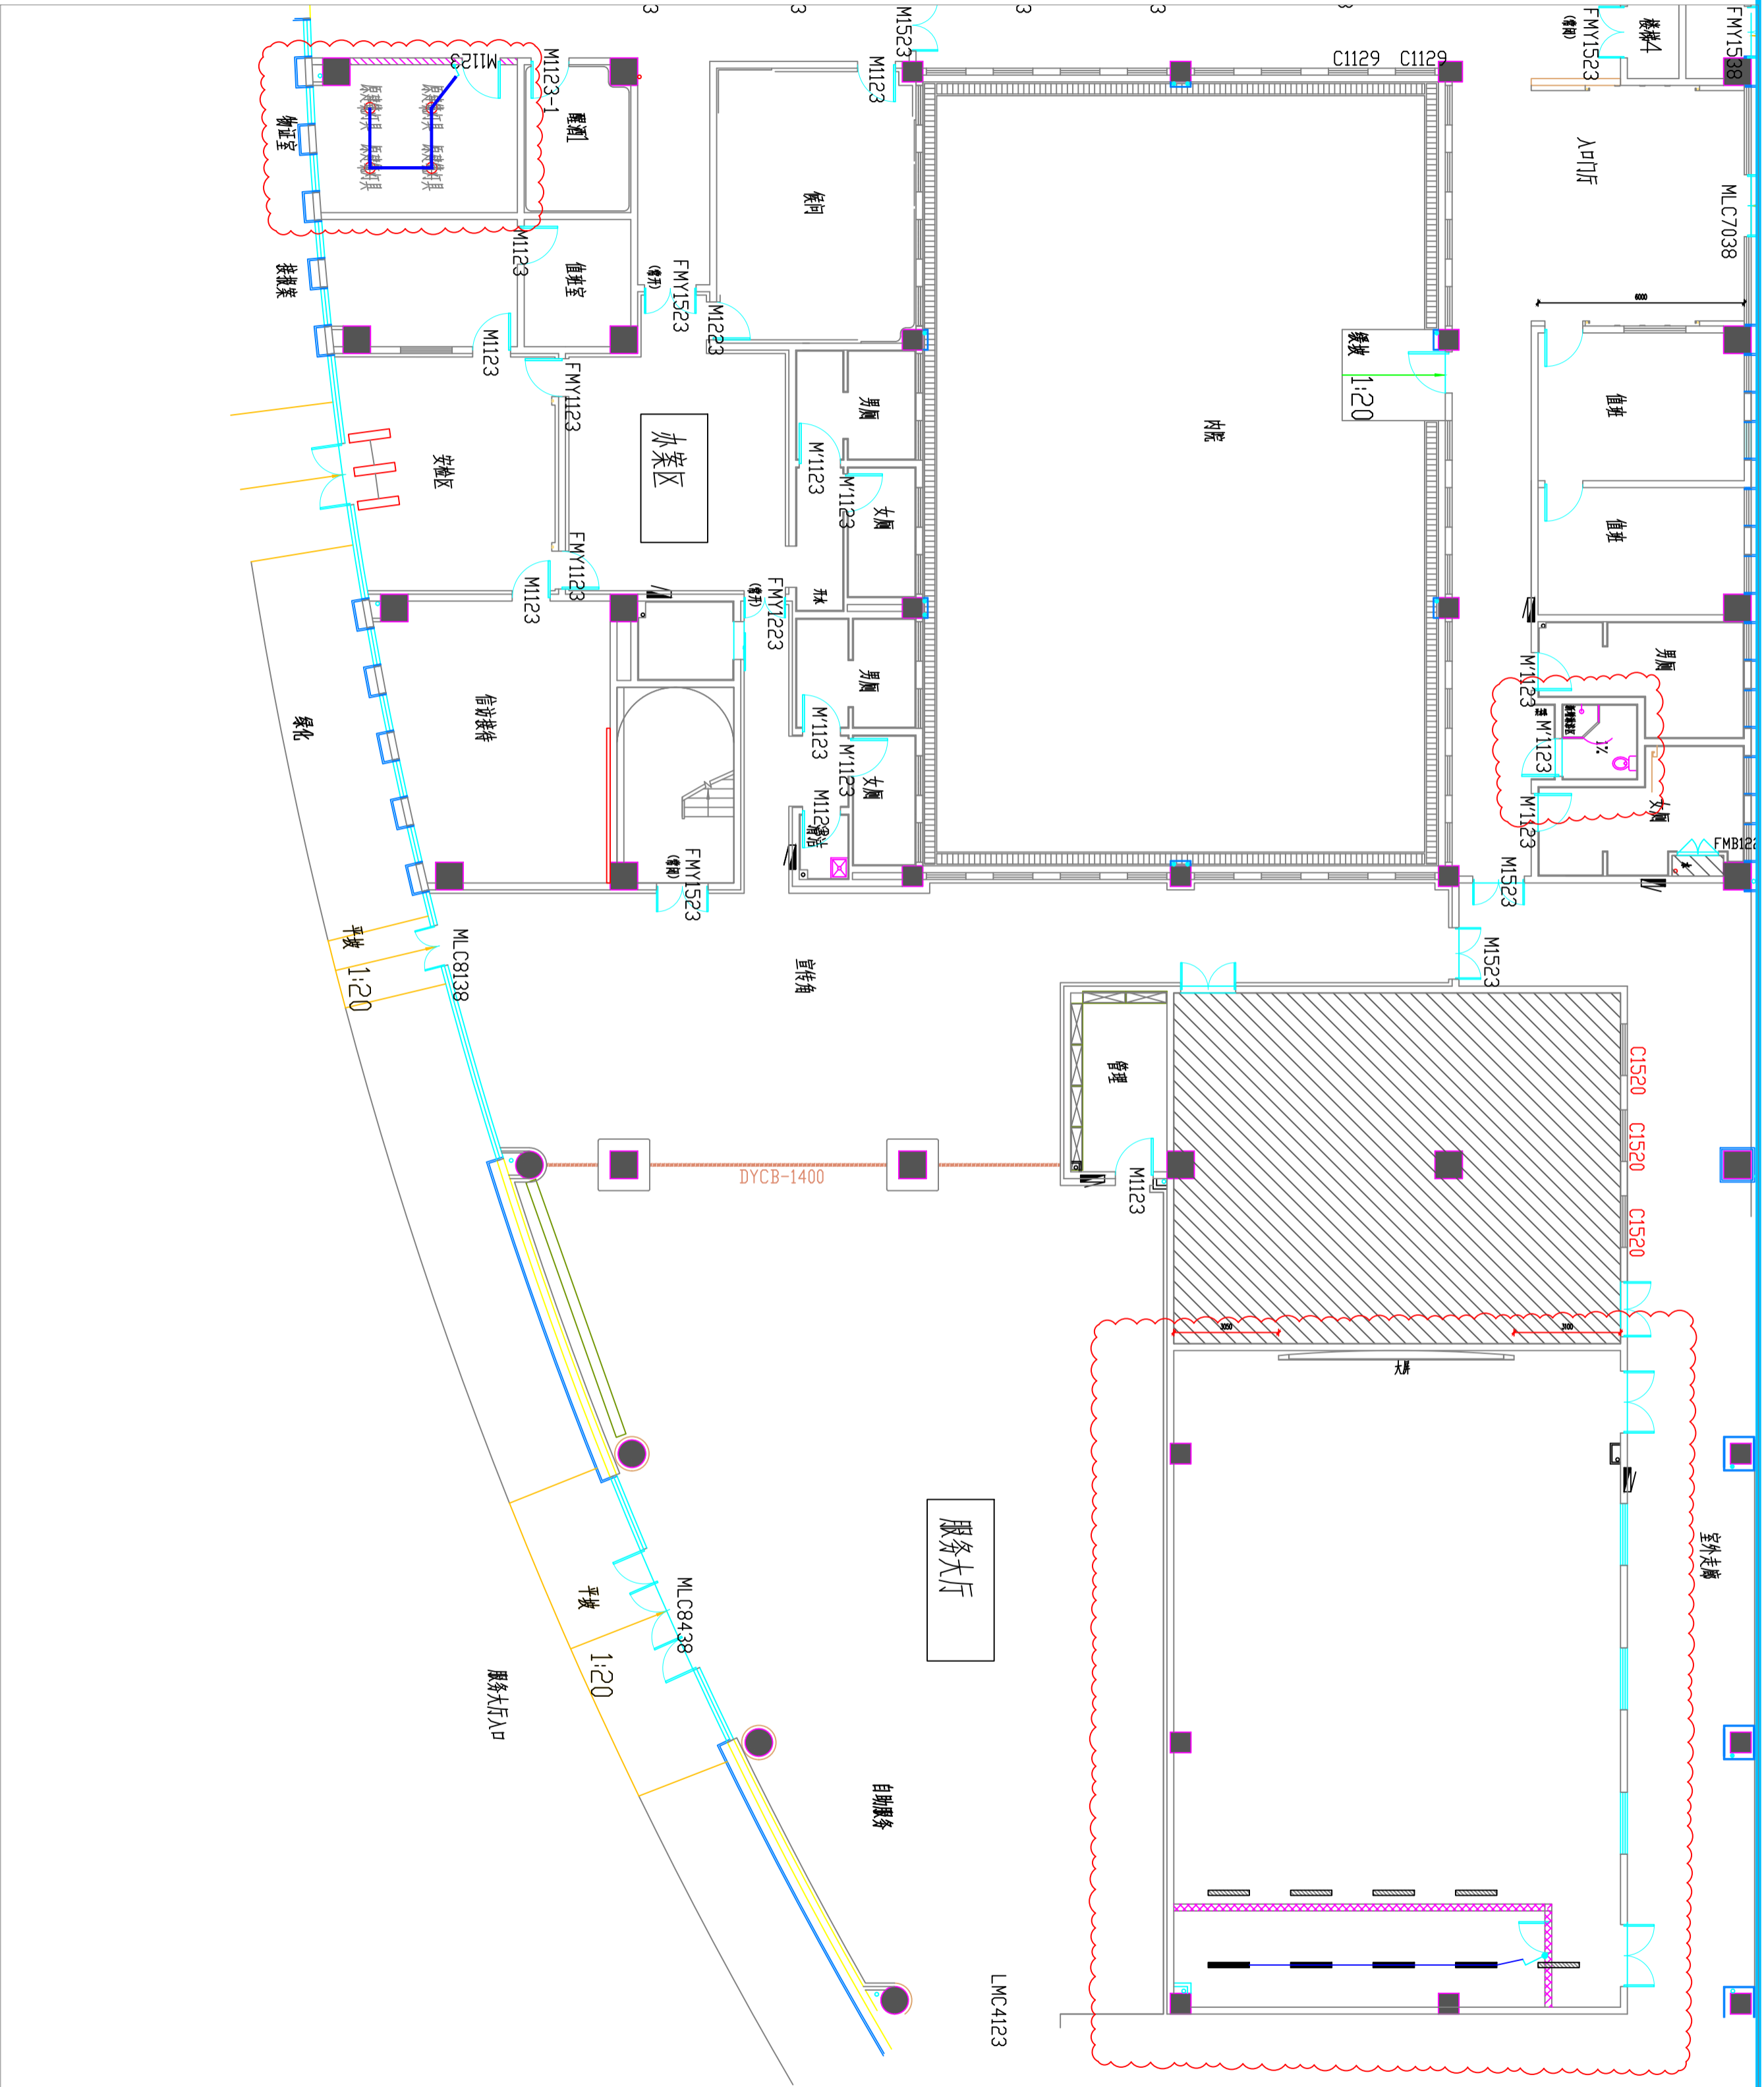


PLAN

06

灯具控开布置图

SCALE:1:100

强电

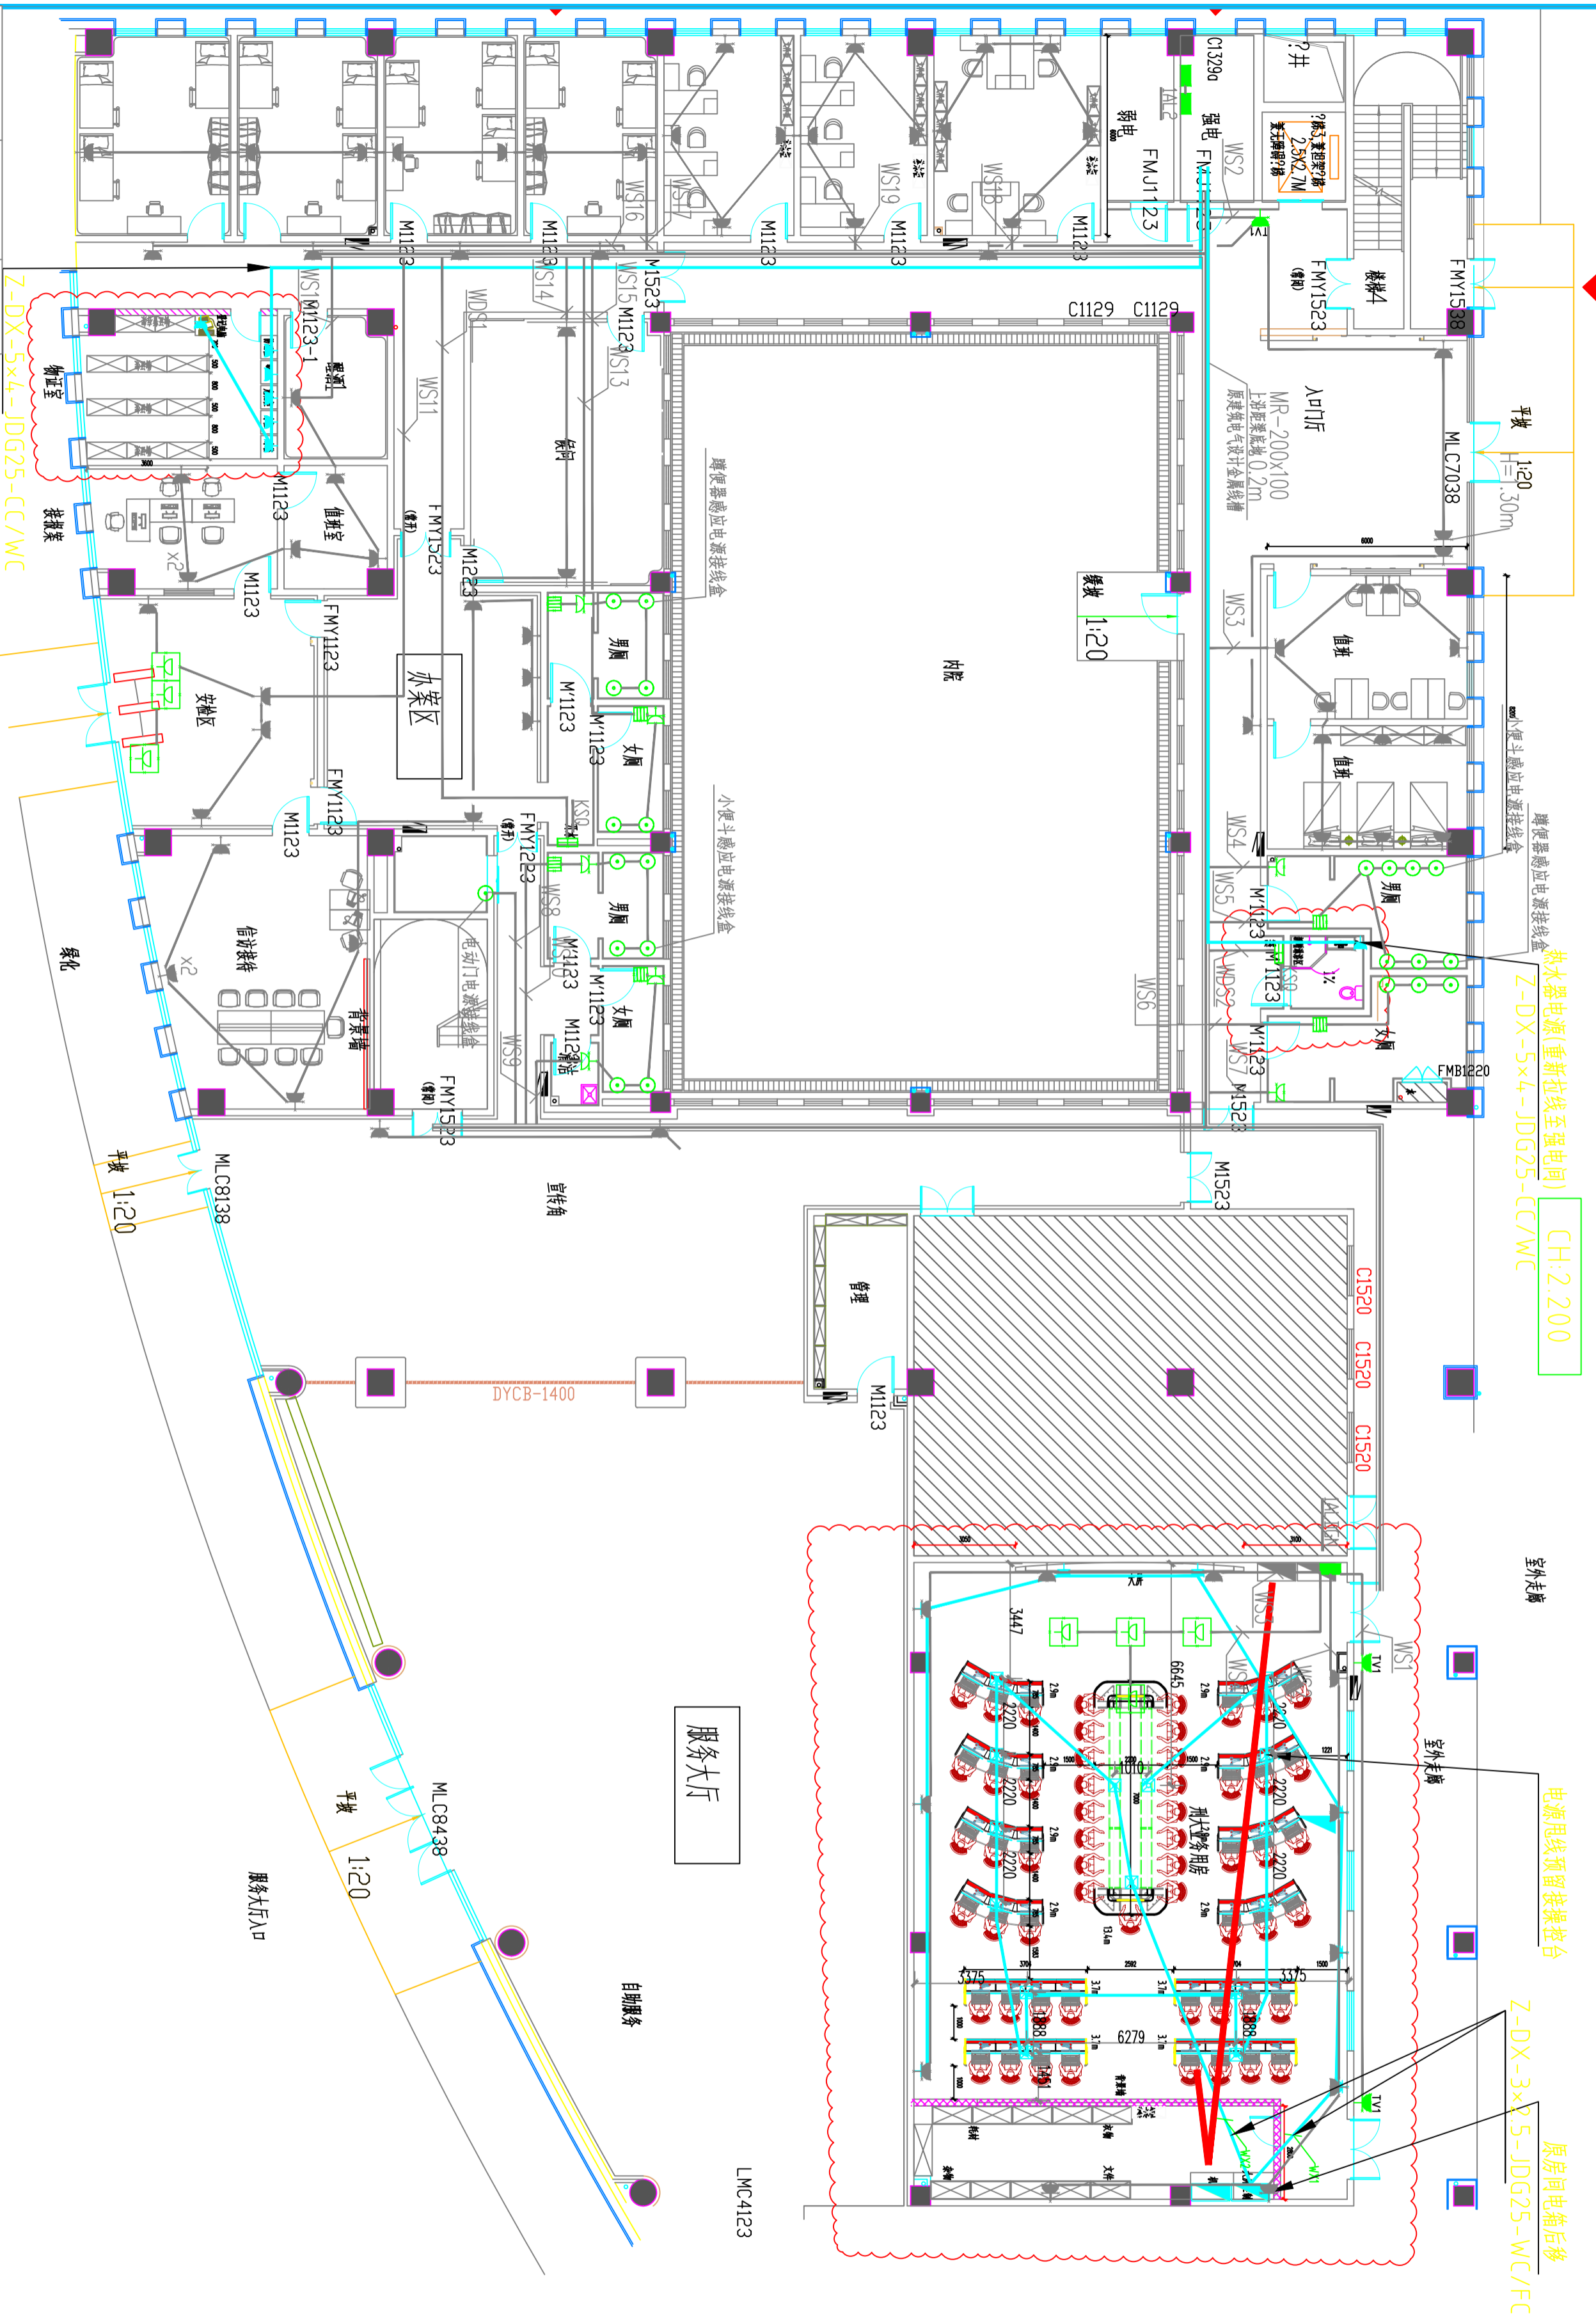

热水器电源(重新布线至强电间)
Z-DX-5x4-JDG25-CC/W/C
CH:2.200

电源线缆预留接驳平台

Z-DX-3x2.5-JDG25-W/C/F/C
原房间电箱后移

名称	图例	型号规格
五孔插座		16A
三孔插座		10A
电源点位		
配电箱		

Z-DX-5x4-JDG25-CC/W/C
重新布线至强电间

PLAN

07

强电布置图

SCALE:1:100

注意：
本图须经签署并加盖本公司专用出图章方为有效。
本施工图须经相关部门审批通过后方可施工。

备注

注册执业签章

姓名

注册证书号码

注册印章号码

审定

审核

项目负责

专业负责

校对

设计

建设单位

洋河新区分局

工程名称

营房-1至5F装修改造项目

子项名称

1F强电布置图

图名	1F强电布置图		
设计号	版次	日期	图别
	A	2026	室施

注：除单独标注外插座离地板300；因强弱电点位施工造成的墙面破坏需修复

注意：
本图须经签署并加盖本公司专用出图章方为有效。
本施工图应经相关部门审批通过后方可施工。


备注

项目编码
S100
(扫码机扫码位置)

注册执业签章

姓名
注册证书号码
注册印章号码

审 定	审 核	审 校	设 计
APPROVED BY	CHECKED BY	DESIGNED BY	CONSTRUCTED BY
PROJECT DIRECTOR	PROJECT ENGINEER	PROJECT CHECKER	PROJECT DESIGNER
建设单位	洋河新区分局		
工程名称	营房-1至5F装修改造项目		
子项名称	1F综合线路布置图		

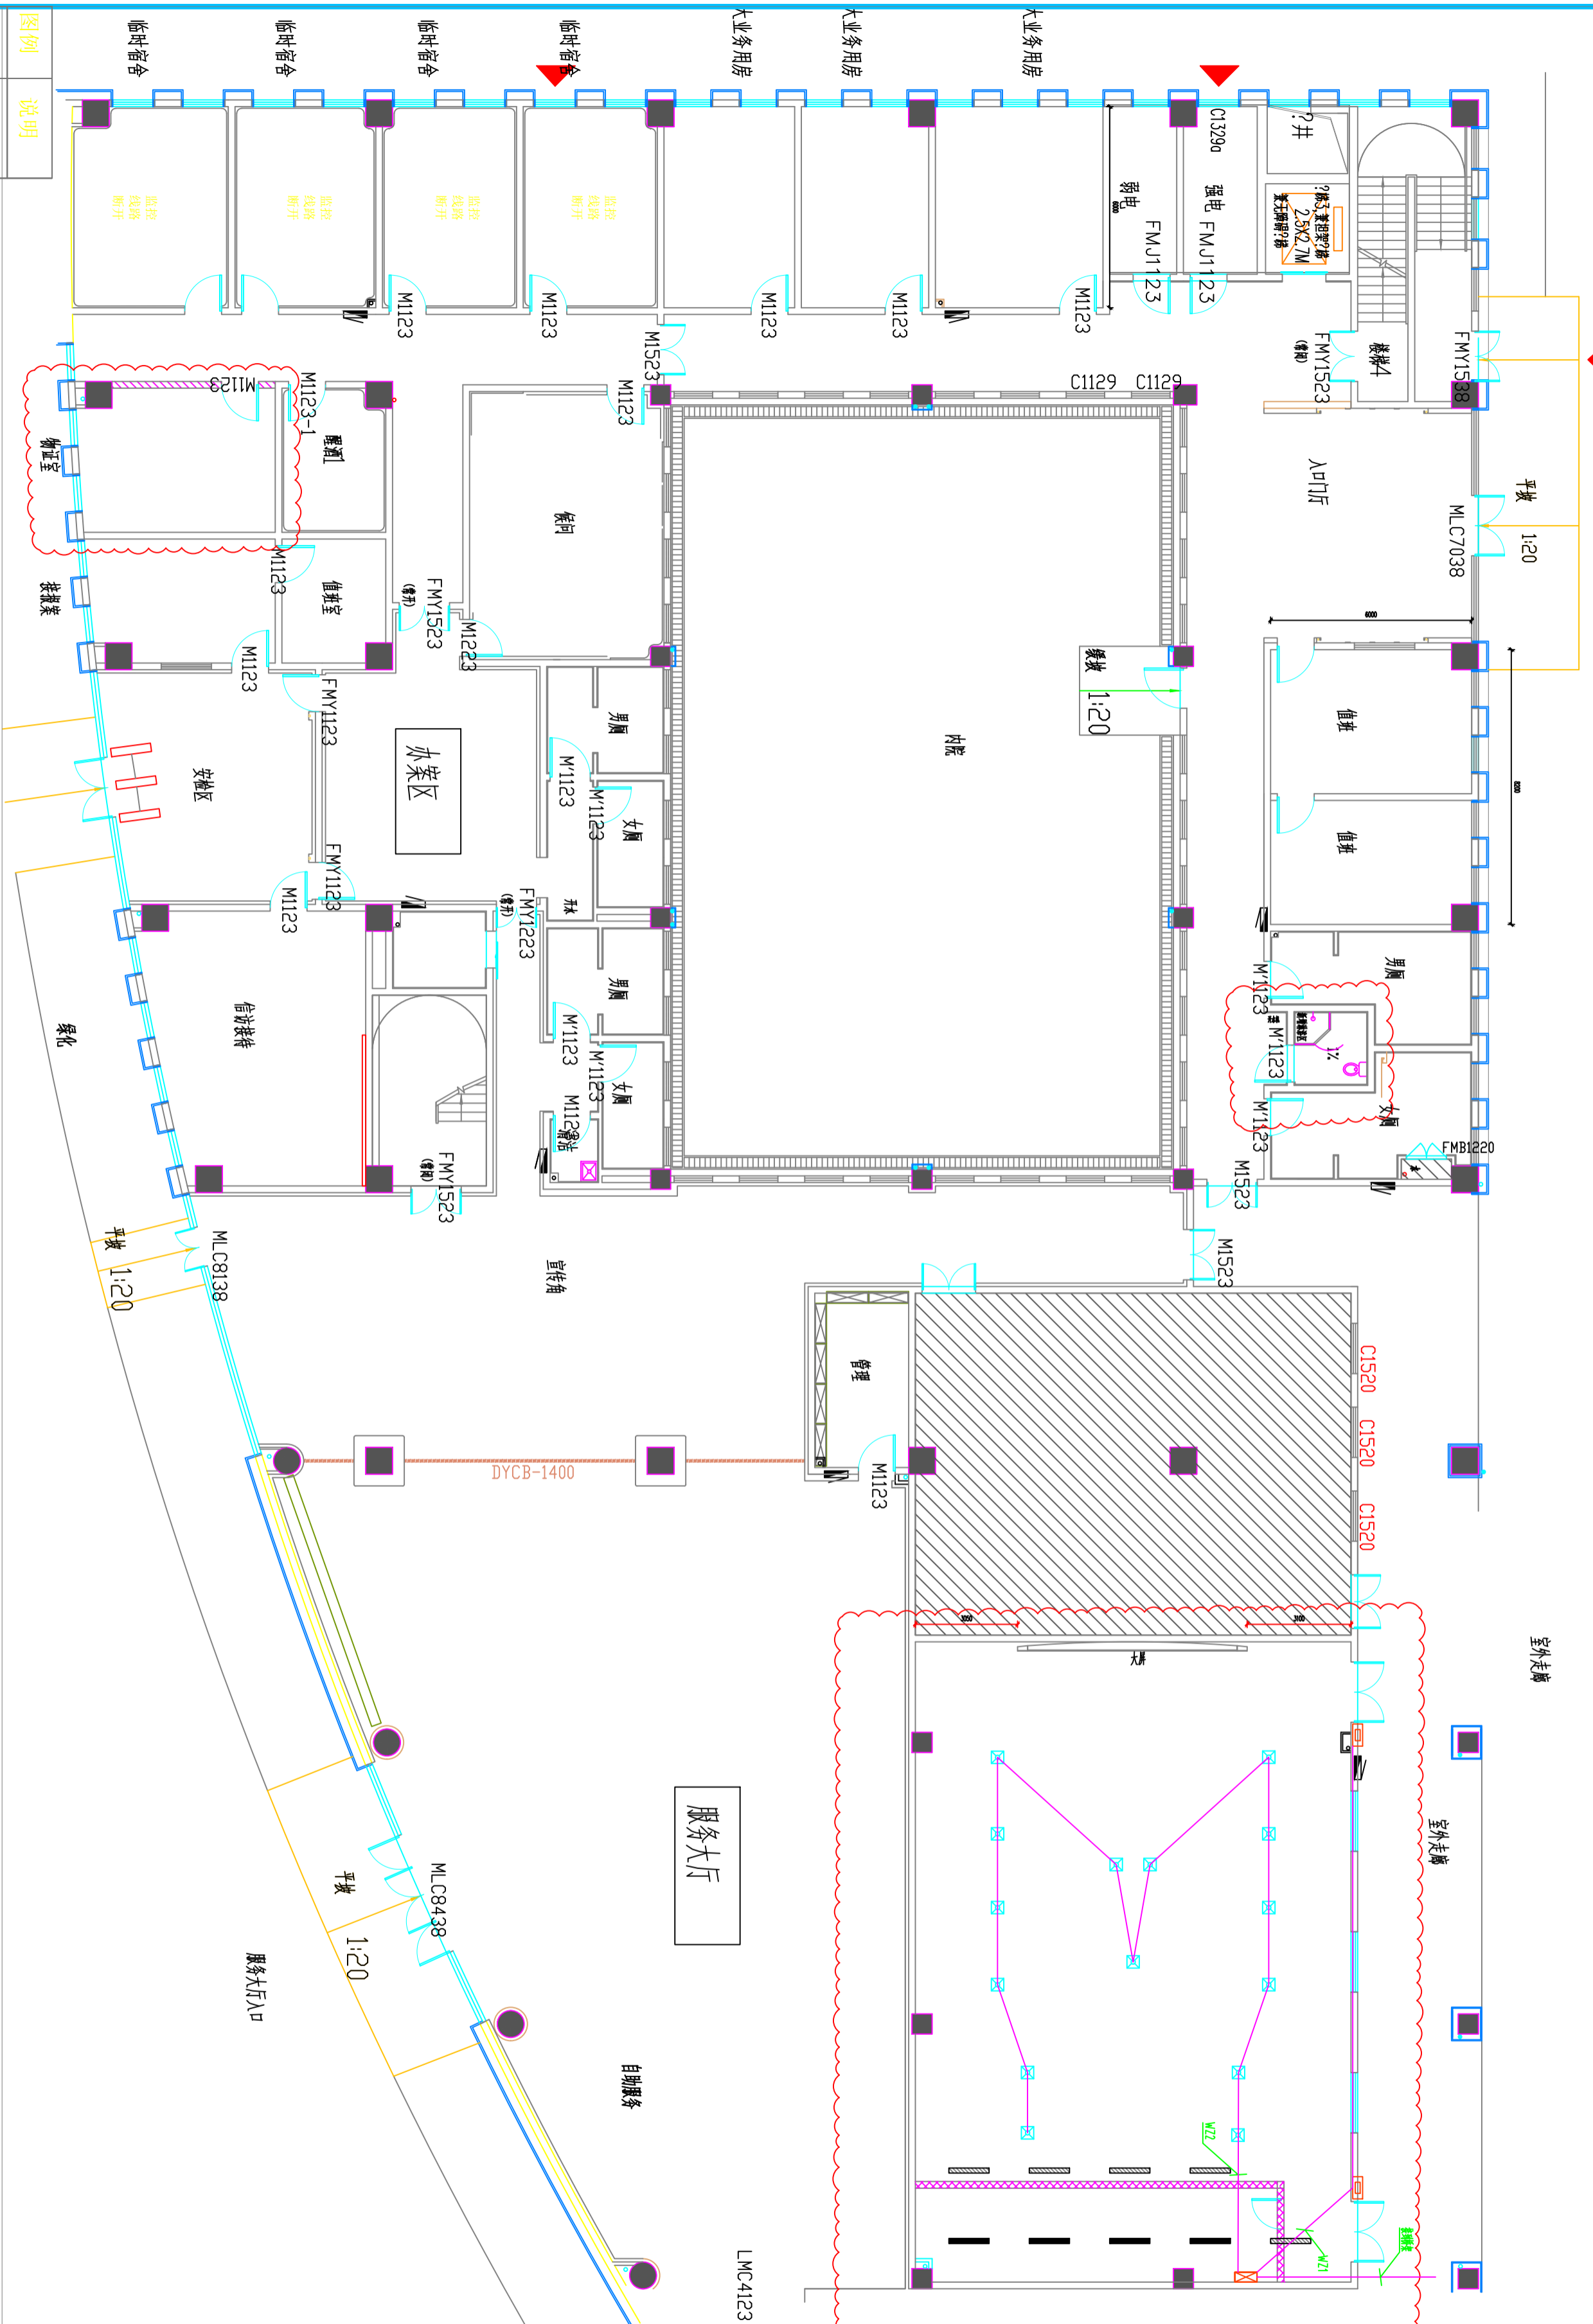

PLAN

综合线路布置图 SCALE:1:100

图例	说明
	监控
	无线网络
	门铃
	弱电箱
	监控柜/弱电柜
	弱电柜/弱电柜

图名	1F综合线路布置图		
设计号	版次	日期	图别
08	A	2026	室施

注意：
本图须经签署并加盖本公司专用出图章方为有效。
本施工图应经相关部门审批通过后方可施工。

备注

项目编码
S10W
(扫码机扫码位置)

注册执业签章

姓名	
注册证书号码	
注册印章号码	
审定	
审核	
项目负责	
专业负责	
校对	
设计	


建设单位
洋河新区分局

工程名称
营房-1至5F装修改造项目

子项名称

图名
1F给排水布置图

设计号	
图号	
图别	室施
版次	A
日期	2026

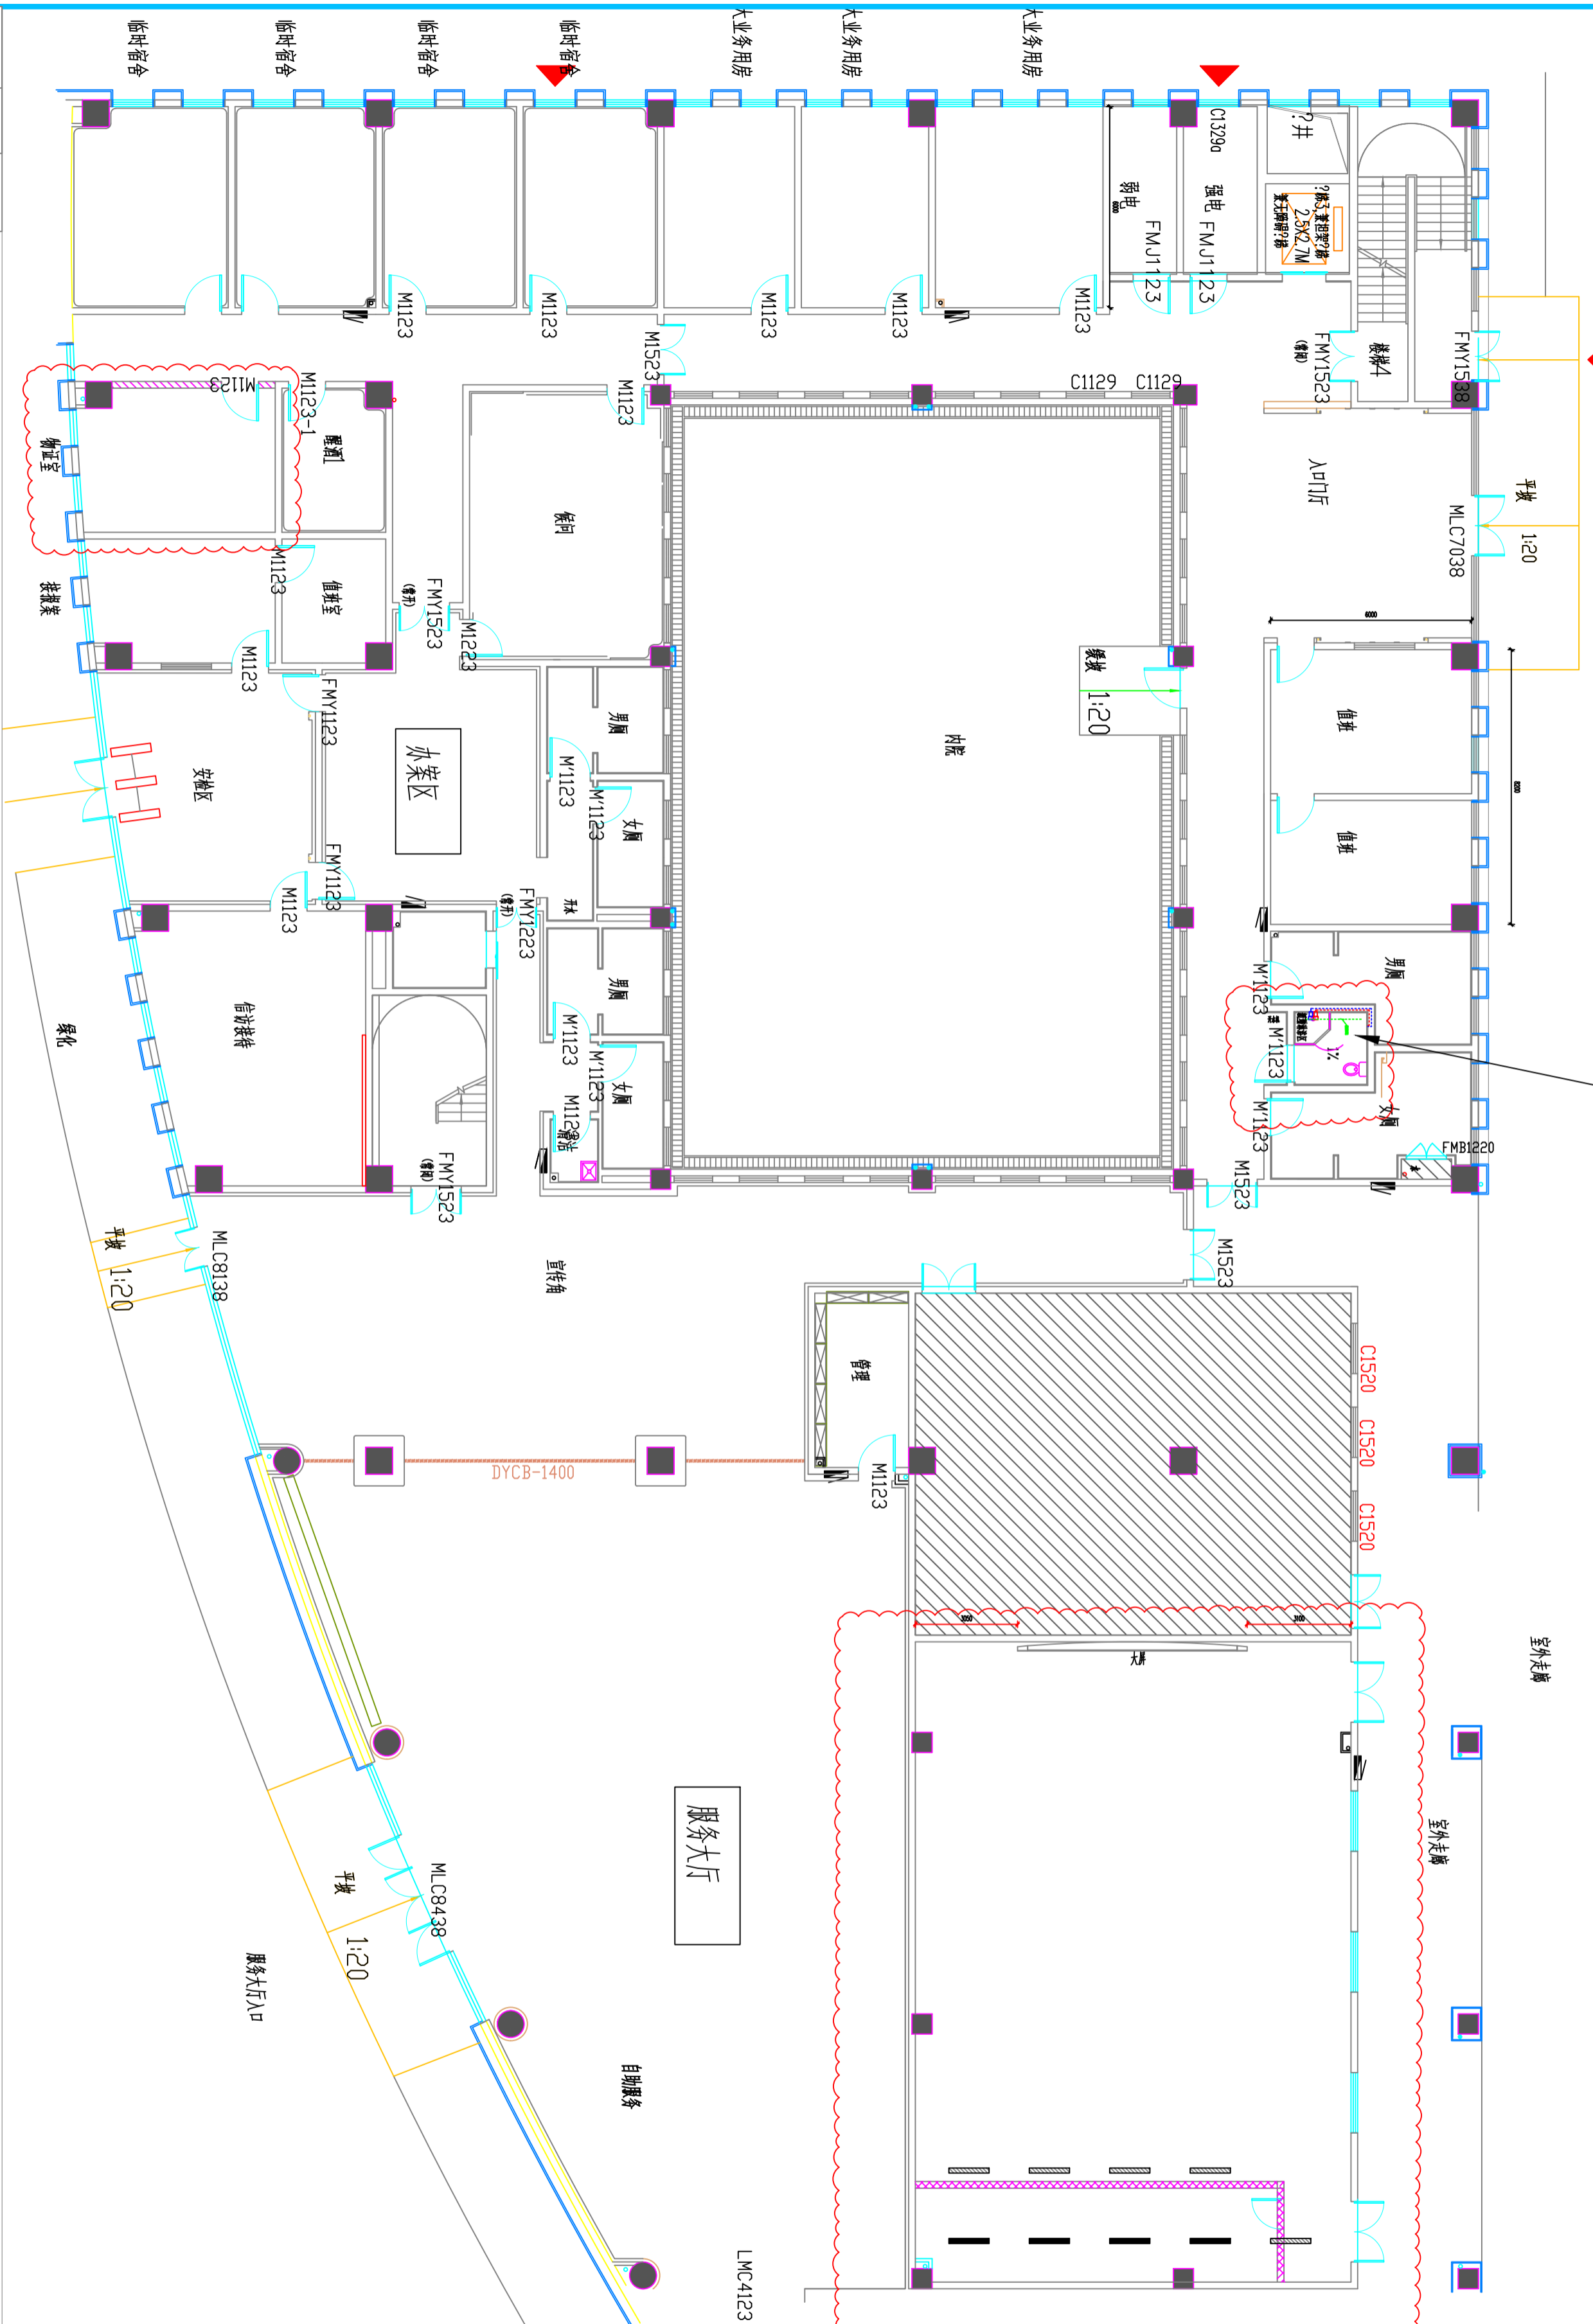

名称	图例	管径
给水口		
排水口		
热水管		DN20-DN40
冷水管		DN20-DN40
排水管		DN75-DN110
阀门		

注：除单独标注外管径均为450。

PLAN

给排水布置图 SCALE:1:100

09

注意：
本图须经签署并加盖本公司专用出图章方为有效。
本施工图应经相关部门审批通过后方可施工。

备注

项目编码
S19

注册执业签章


姓名	
注册证书号码	
注册印章号码	
审定	
审核	
项目负责	
专业负责	
校对	
设计	

建设单位
洋河新区分局


工程名称
营房-1至5F装修改造项目

图名
1F立面索引图

设计号	
图号	
图别	室施
版本号	A
日期	2026

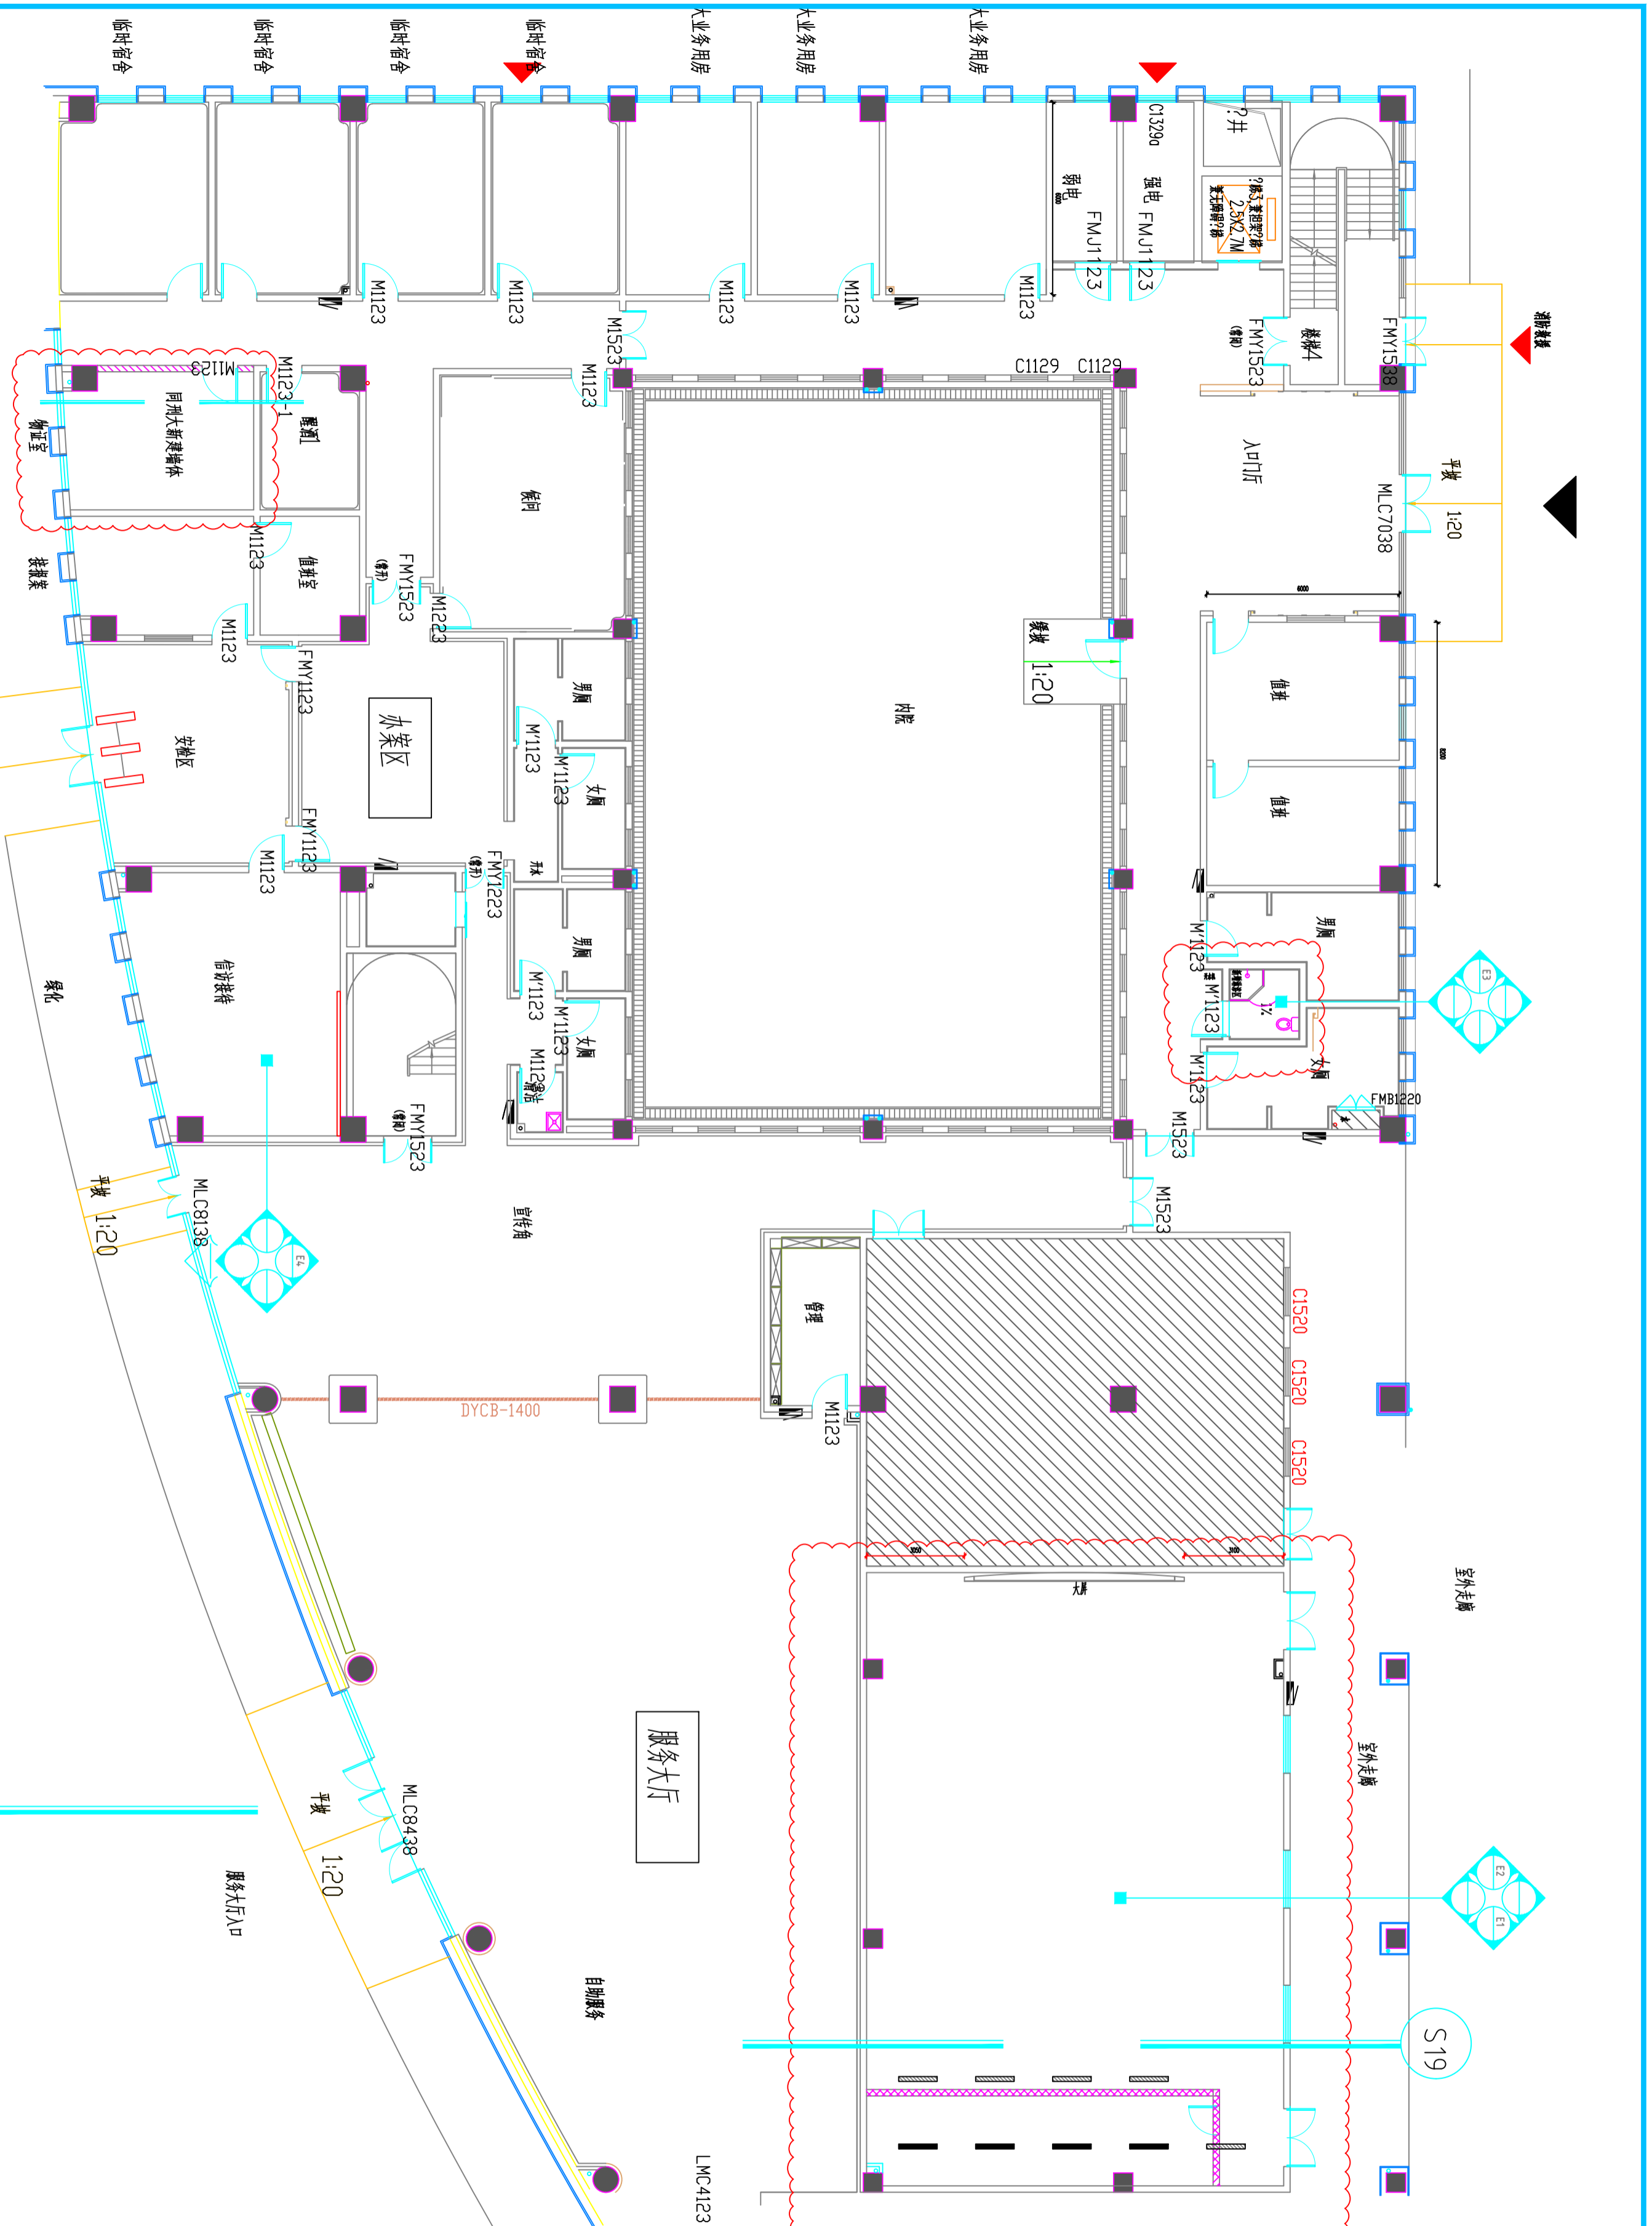

PLAN

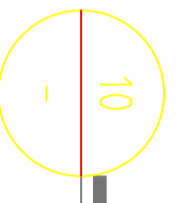

立面索引图

SCALE:1:100

系统图

回路编号-线缆-敷设方式	用电设备
WL1	照明
WL2	照明
WX1	电源
WX2	电源
WZ1	弱电电源
WZ2	弱电电源
WZ3	弱电电源

配电箱 ALC01

引自建筑总电

-16A 30mA/瞬动

-16A 30mA/瞬动

BV-3x2.5-PVC20-FC/WC

BV-3x2.5-PVC20-FC/WC

BV-3x6-JDG25-FC/WC

BV-3x6-JDG25-FC/WC

BV-3x2.5-PVC20-FC/WC

BV-CAT6-PVC20-FC/WC

BV-3x2.5-PVC20-FC/WC

注意：本图须经签署并加盖本公司专用出图章方为有效。

本施工图应经相关部门审批通过后方可施工。

备注

项目编码

S100

(打印时打印位置)

注册执业签章

姓名

注册证书号码

注册印章号码

审定

审核

项目负责

专业负责

校对

设计

建设单位

洋河新区分局

营房-1至5F装修改造项目

子项名称

图名


 
设计号

图号

图别

液态配电箱体布置参考图

- *注：
- 配电箱内导线应按照规范绑扎成束。
 - 黄、绿、红、蓝、黑、紫、灰、白、绿、黄、绿相间双色线为地线。
 - 配电箱内元件均应粘贴标识。
 - 如有冲突，以现场实际情况为准。

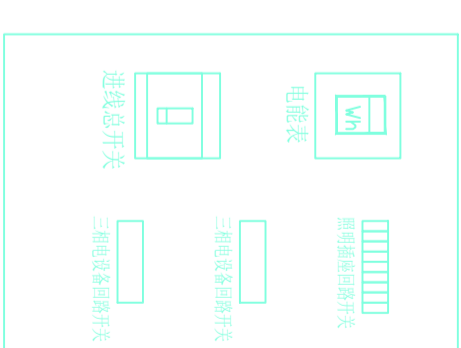

外部


内部

图例

室施

日期

2026

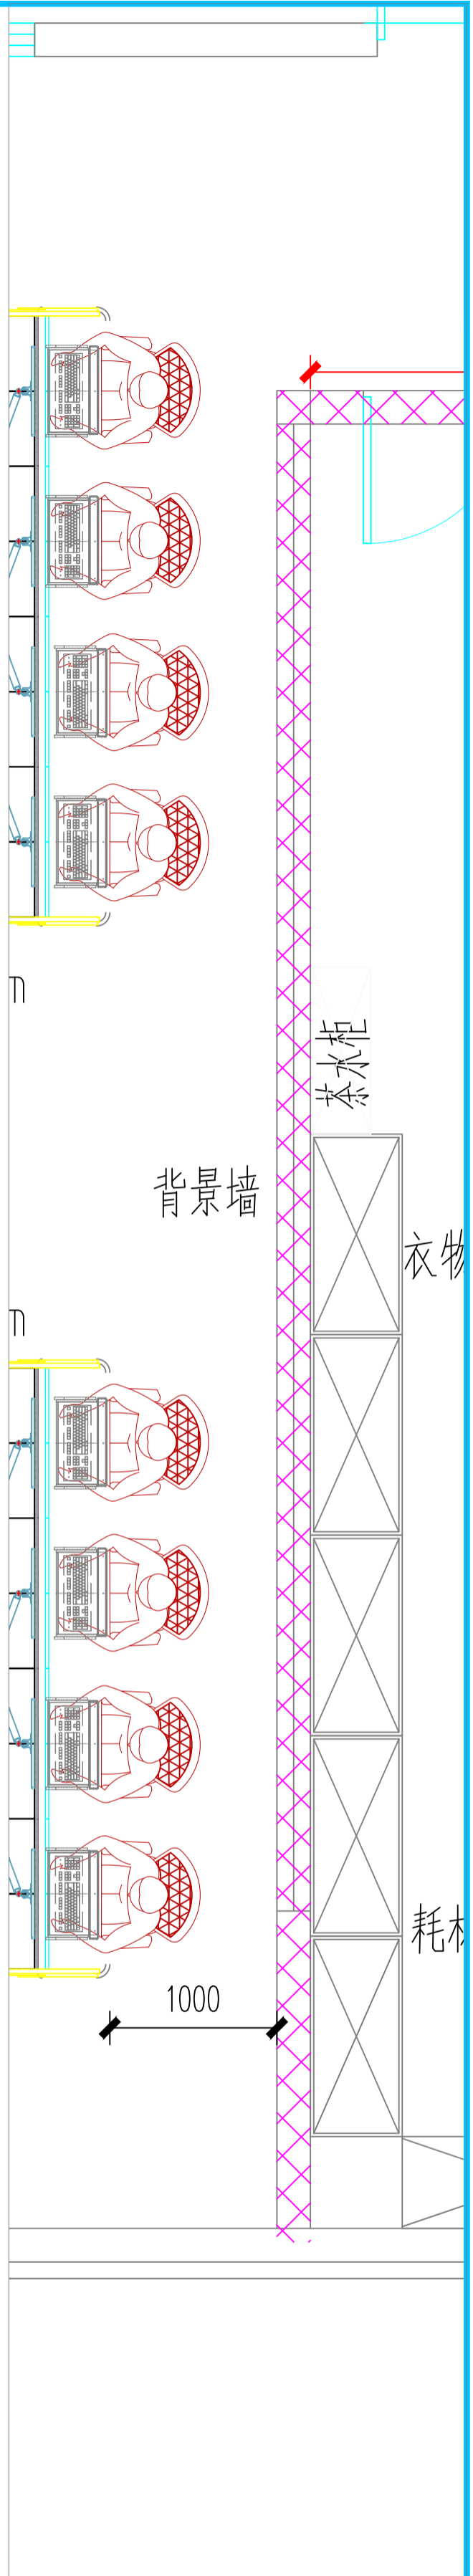

注意：
本图须经签署并加盖本公司专用出图章方为有效。
本施工图应经相关部门审批通过后方可施工。

备注

项目编码
（扫码打印位置）

注册执业签章

姓名

注册证书号码

注册印章号码

审定

审核

项目负责

专业负责

校对

设计

建设单位

洋河新区分局

工程名称

营房-1至5F装修改造项目

子项名称

图名

作式平面图

设计号

图号

图别

1000

11000

8562

2219

2000

3810

3660

150

S14

E1

立面图

PLAN

SCALE:1:100



乳胶漆墙面

50×1不锈钢铜色金属线条

乳胶漆墙面

公安量检测合格表墙

图号	版次	日期
室施	A	2026

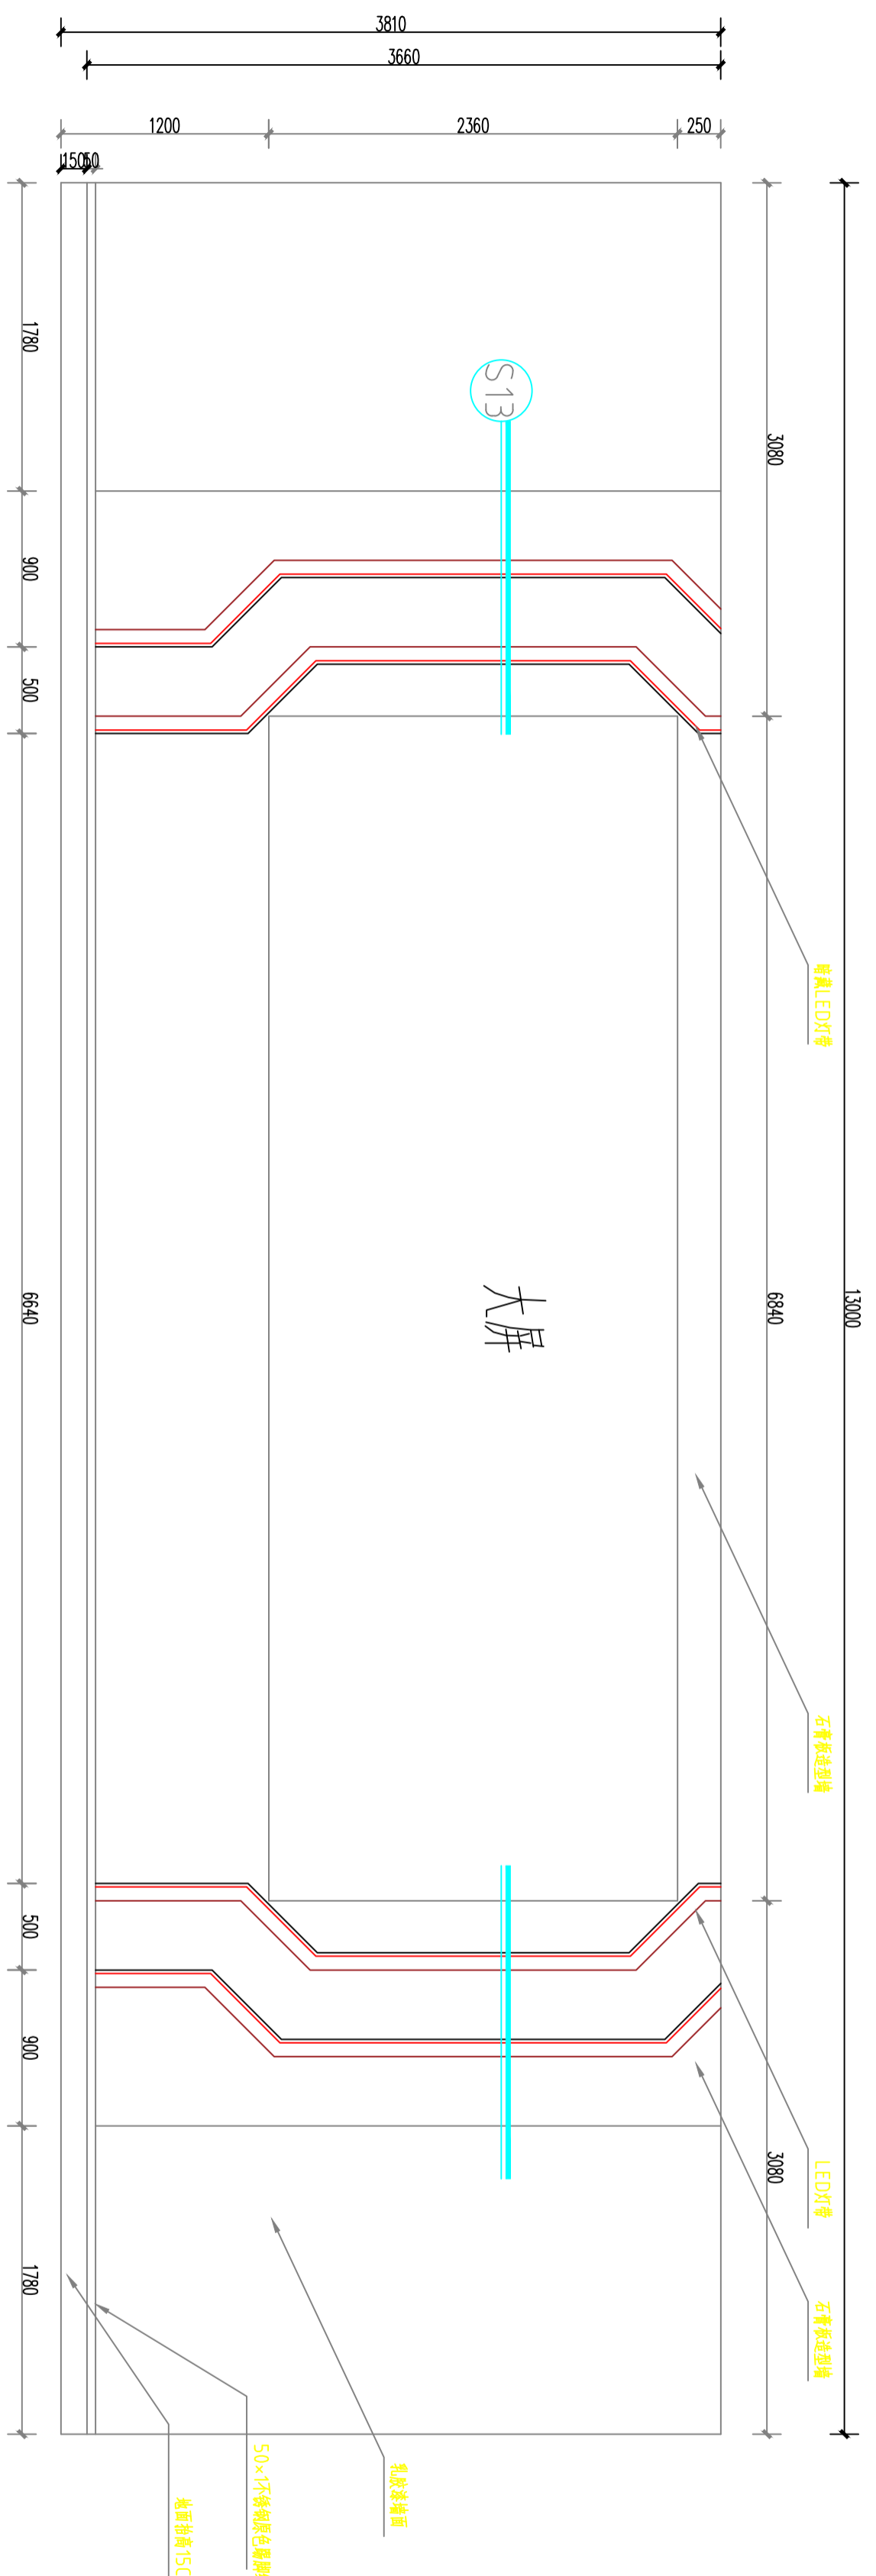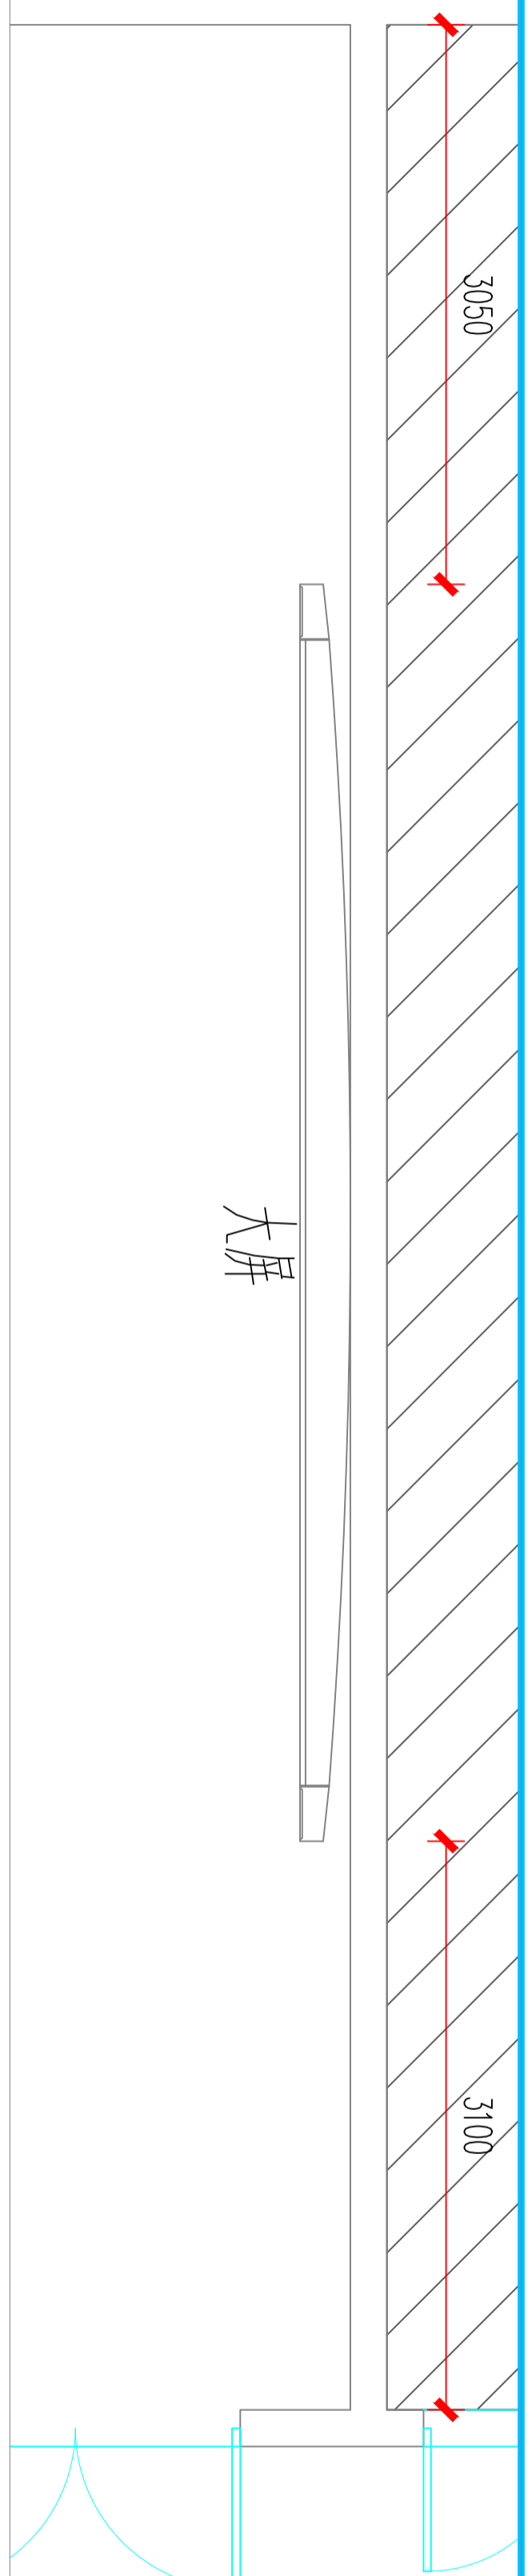

PLAN
SCALE: 1:100
E2 立面图

注意：
本图须经签署并加盖本公司专用出图章方为有效。
本施工图应经相关部门审批通过后方可施工。

备注

项目编码
S100
(扫码机打印位置)

注册执业签章

姓名	
注册证书号码	
注册印章号码	
审定	
审核	
项目负责	
专业负责	
校对	
设计	


洋河新区分局

工程名称
营房-1至5F装修改造项目

子项名称

图名
作式立面图

设计号	
图号	版次
图别	日期
图别	日期

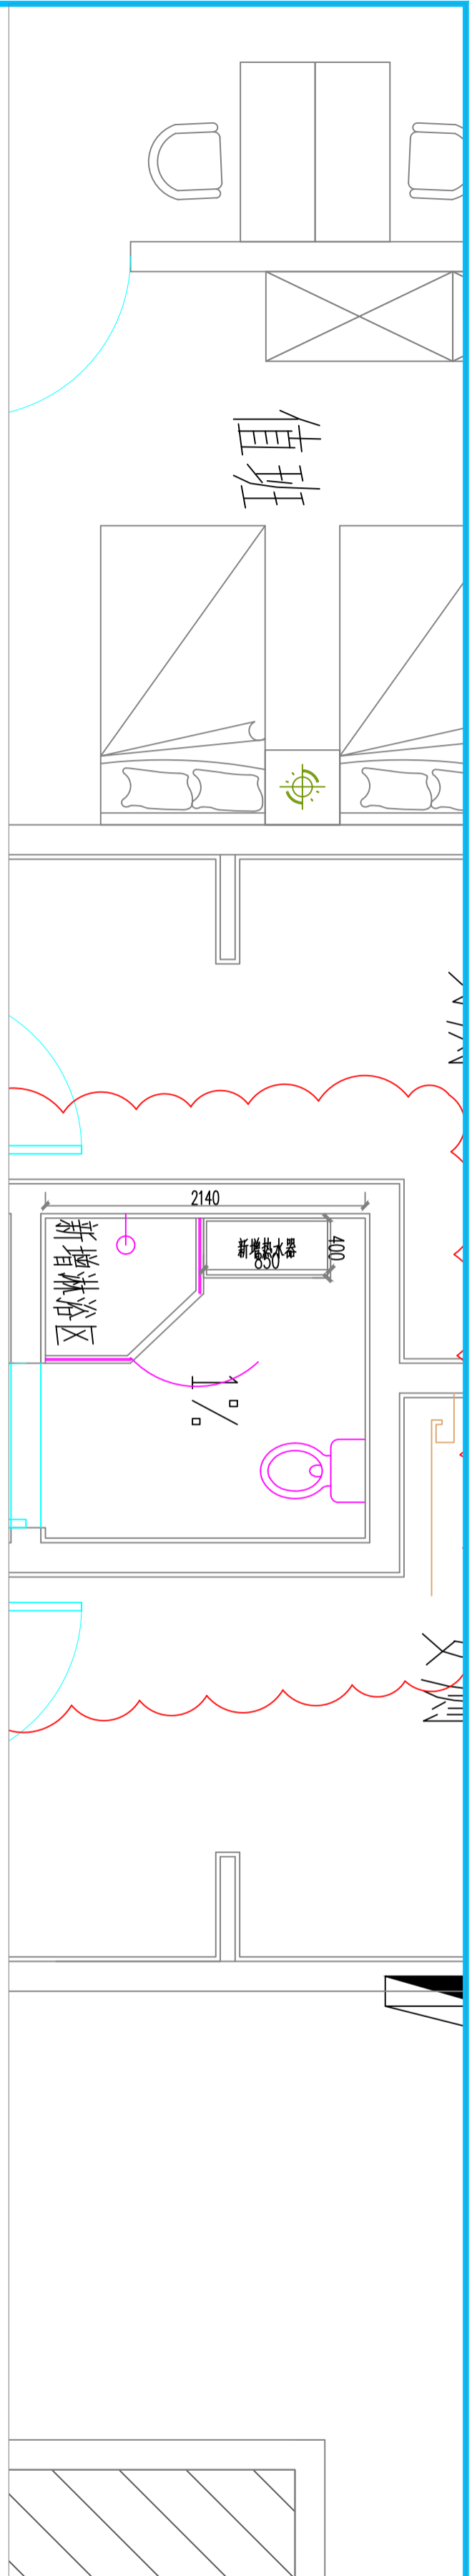

注意：
本图须经签署并加盖本公司专用出图章方为有效。
本施工图应经相关部门审批通过后方可施工。

备注

项目编码
S100
(扫码打印位置)

注册执业签章

姓名

注册证书号码

注册印章号码

审定

审核

项目负责

专业负责

校对

设计

建设单位

洋河新区分局

工程名称

营房-1至5F装修改造项目

子项名称

图名

作式平面图


设计号

图号

图别

版次
A

日期
2026

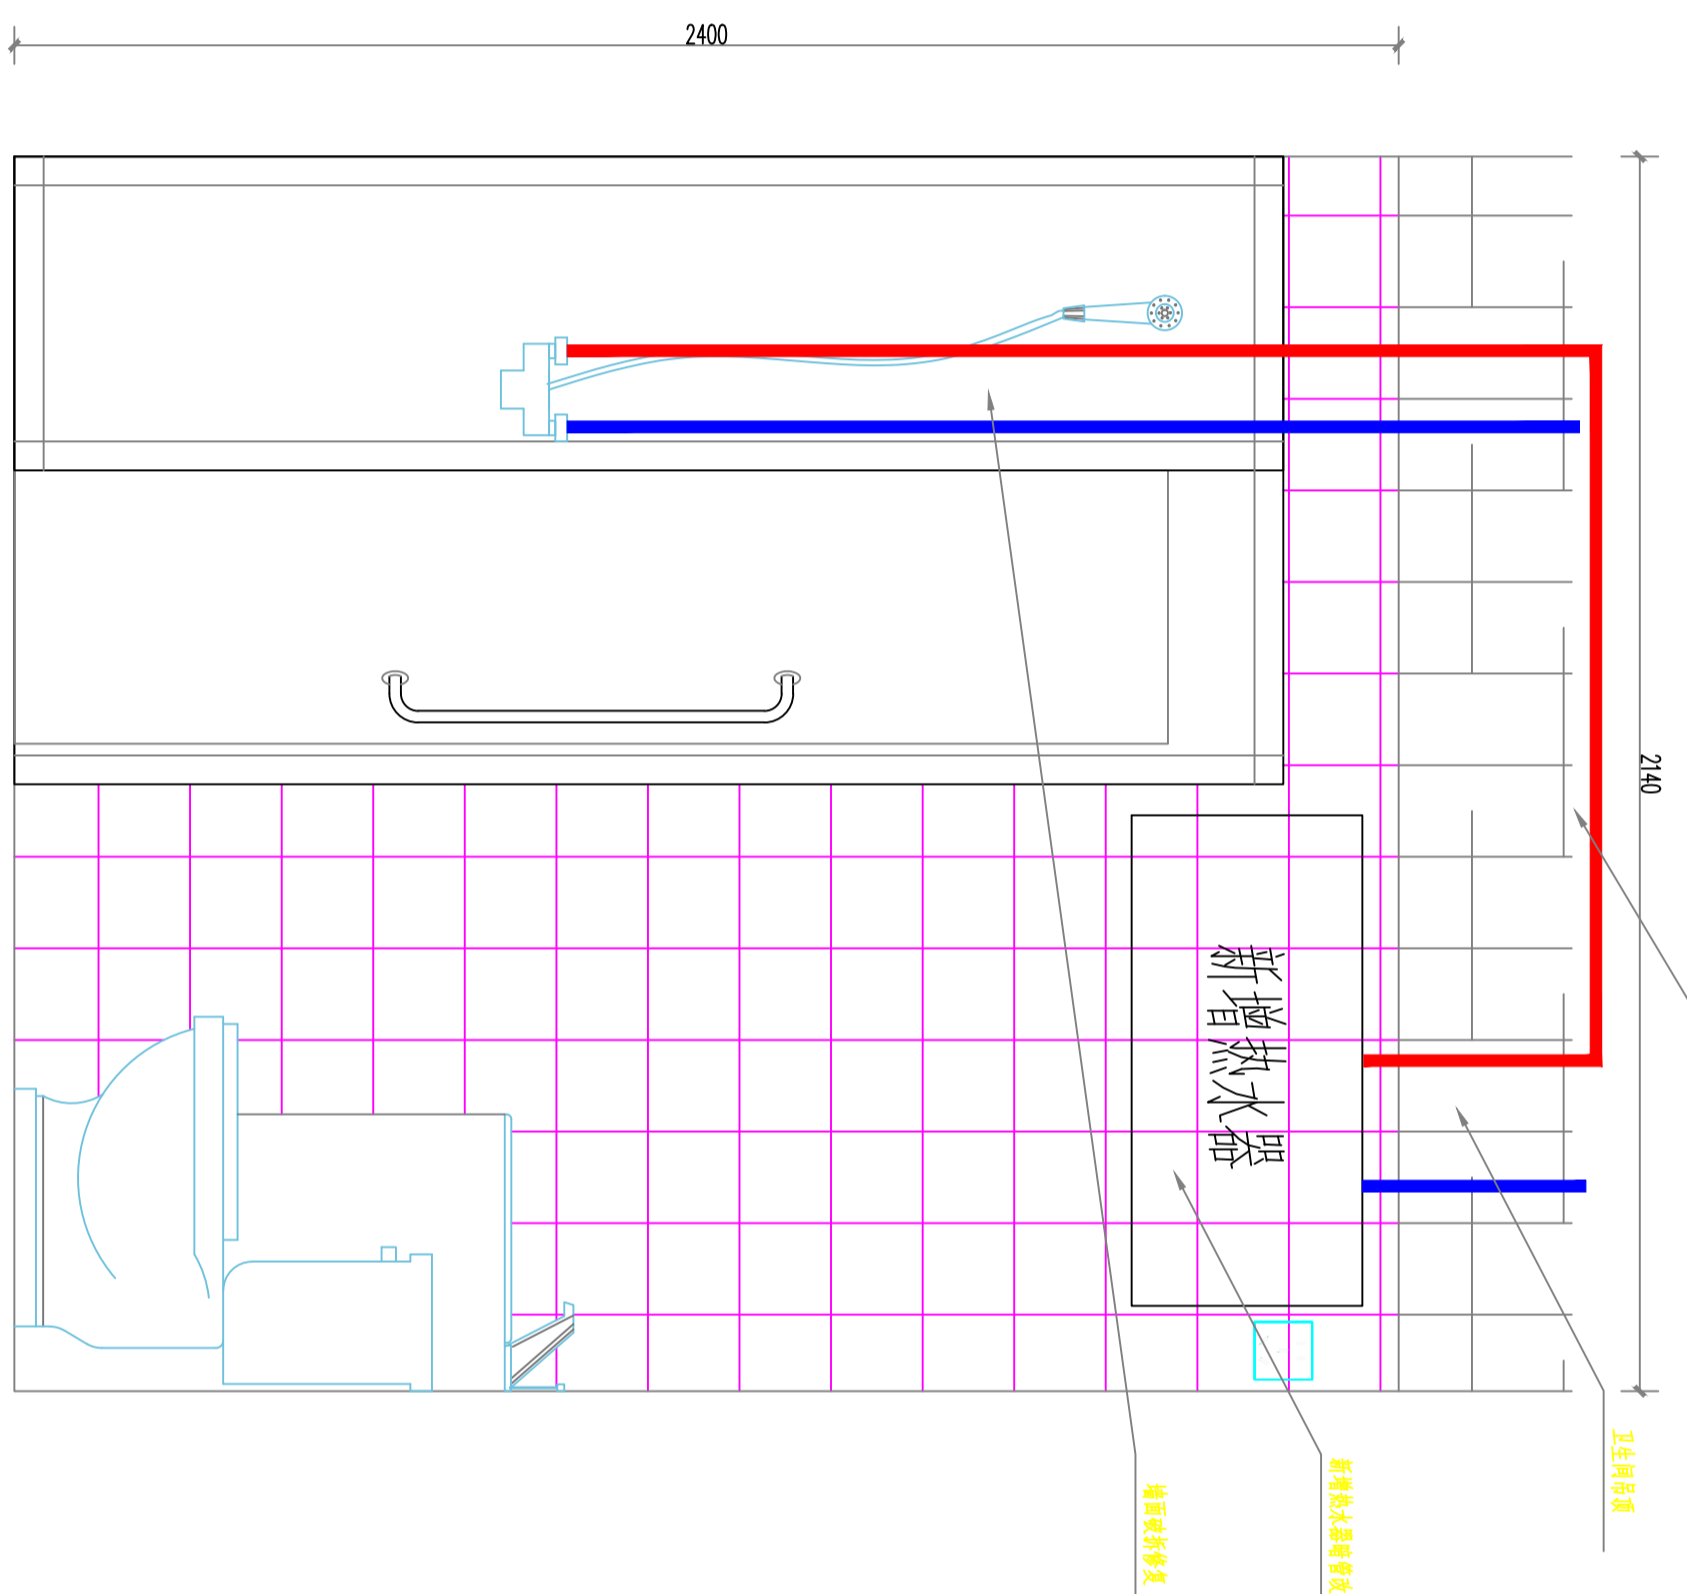


E3
立面图
PLAN
SCALE:1:100

注意：
本图须经签署并加盖本公司专用出图章方为有效。
本施工图应经相关部门审批通过后方可施工。

备注

项目编码
（扫码打印位置）

FMY1123

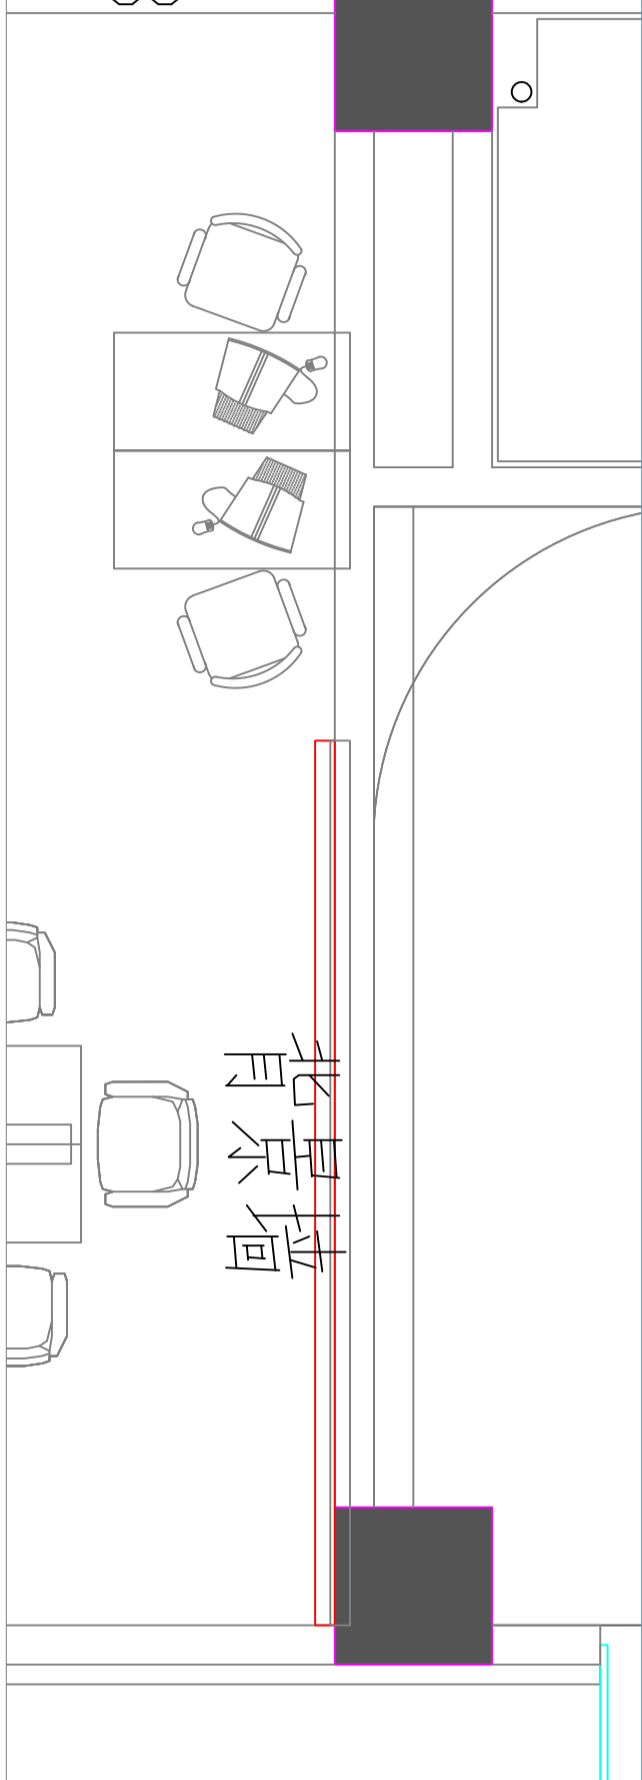

注册执业签章

姓名

注册证书号码

注册印章号码

审定

审核

项目负责

专业负责

校对

设计

建设单位

洋河新区分局

工程名称

营房-1至5F装修改造项目

子项名称

图名

图式编号

设计号

图号

图别

姓名

注册证书号码

注册印章号码

审定

审核

项目负责

专业负责

校对

设计

建设单位

洋河新区分局

工程名称

营房-1至5F装修改造项目

子项名称


图名

图式编号


设计号

图号

图别

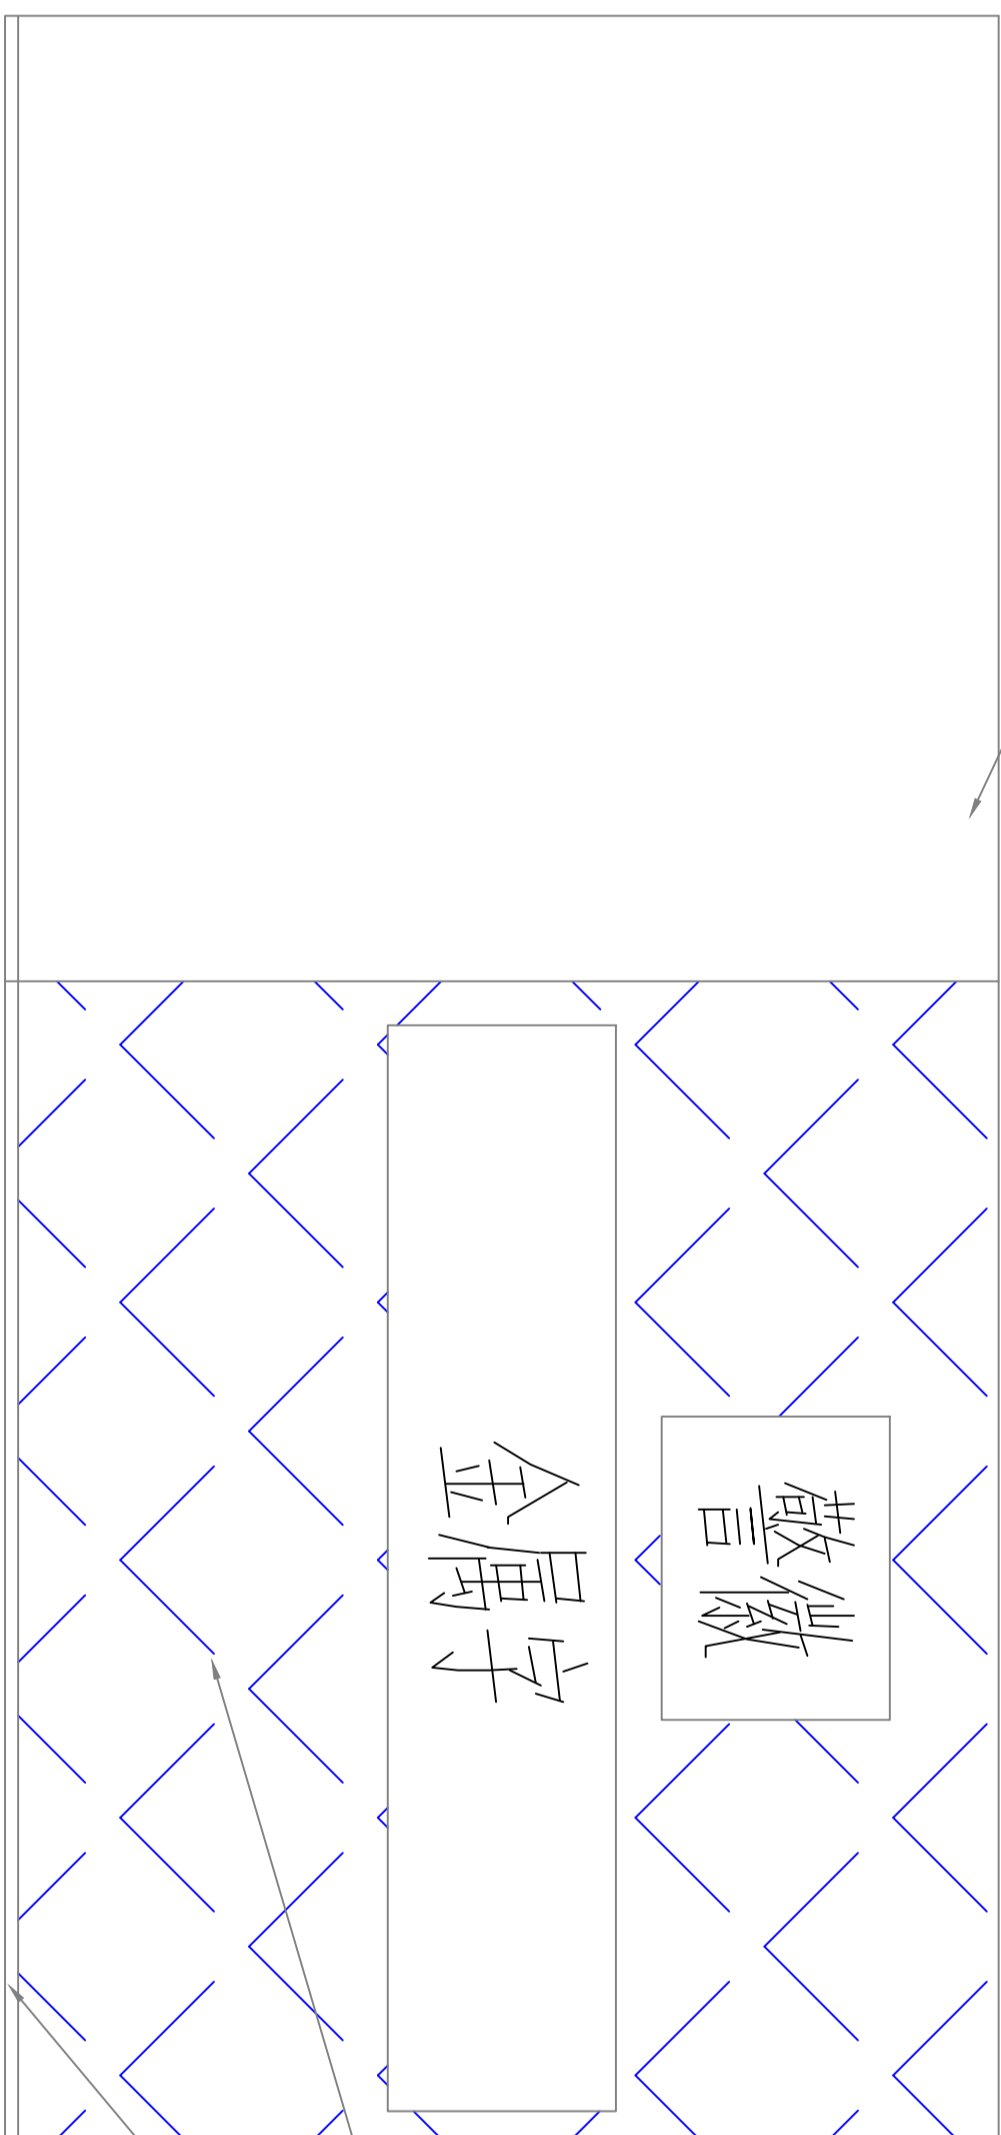

E4
立面图
PLAN
SCALE:1:100

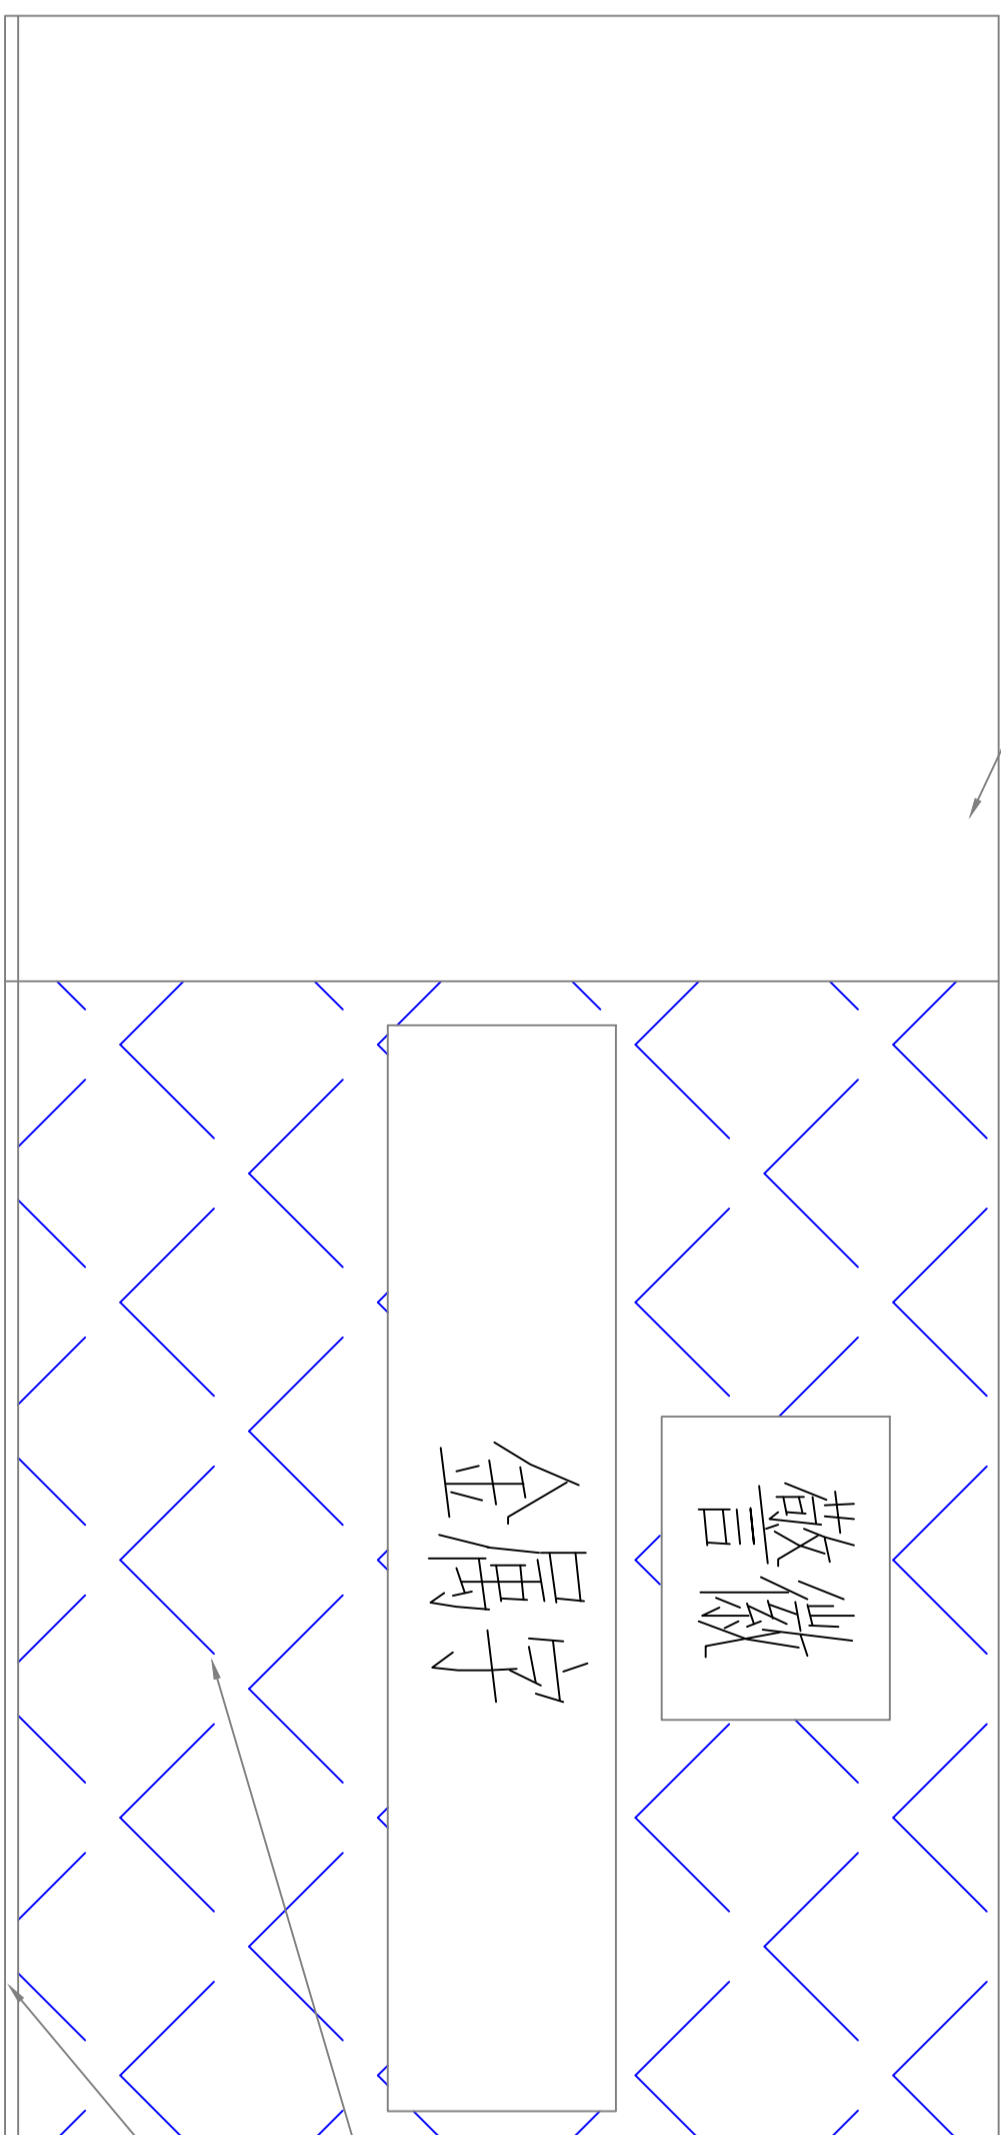

注意：
本图须经签署并加盖本公司专用出图章方为有效。
本施工图应经相关部门审批通过后方可施工。

备注

项目编码

（扫码打印位置）

注册执业签章

姓名	
注册证书号码	
注册印章号码	

审定	
审核	
项目负责	
专业负责	
校对	
设计	


建设单位
洋河新区分局

工程名称
营房-1至5F装修改造项目

子项名称

图名
2F原建筑平面图

设计号	
图号	
图别	室施
图次	A
日期	2026

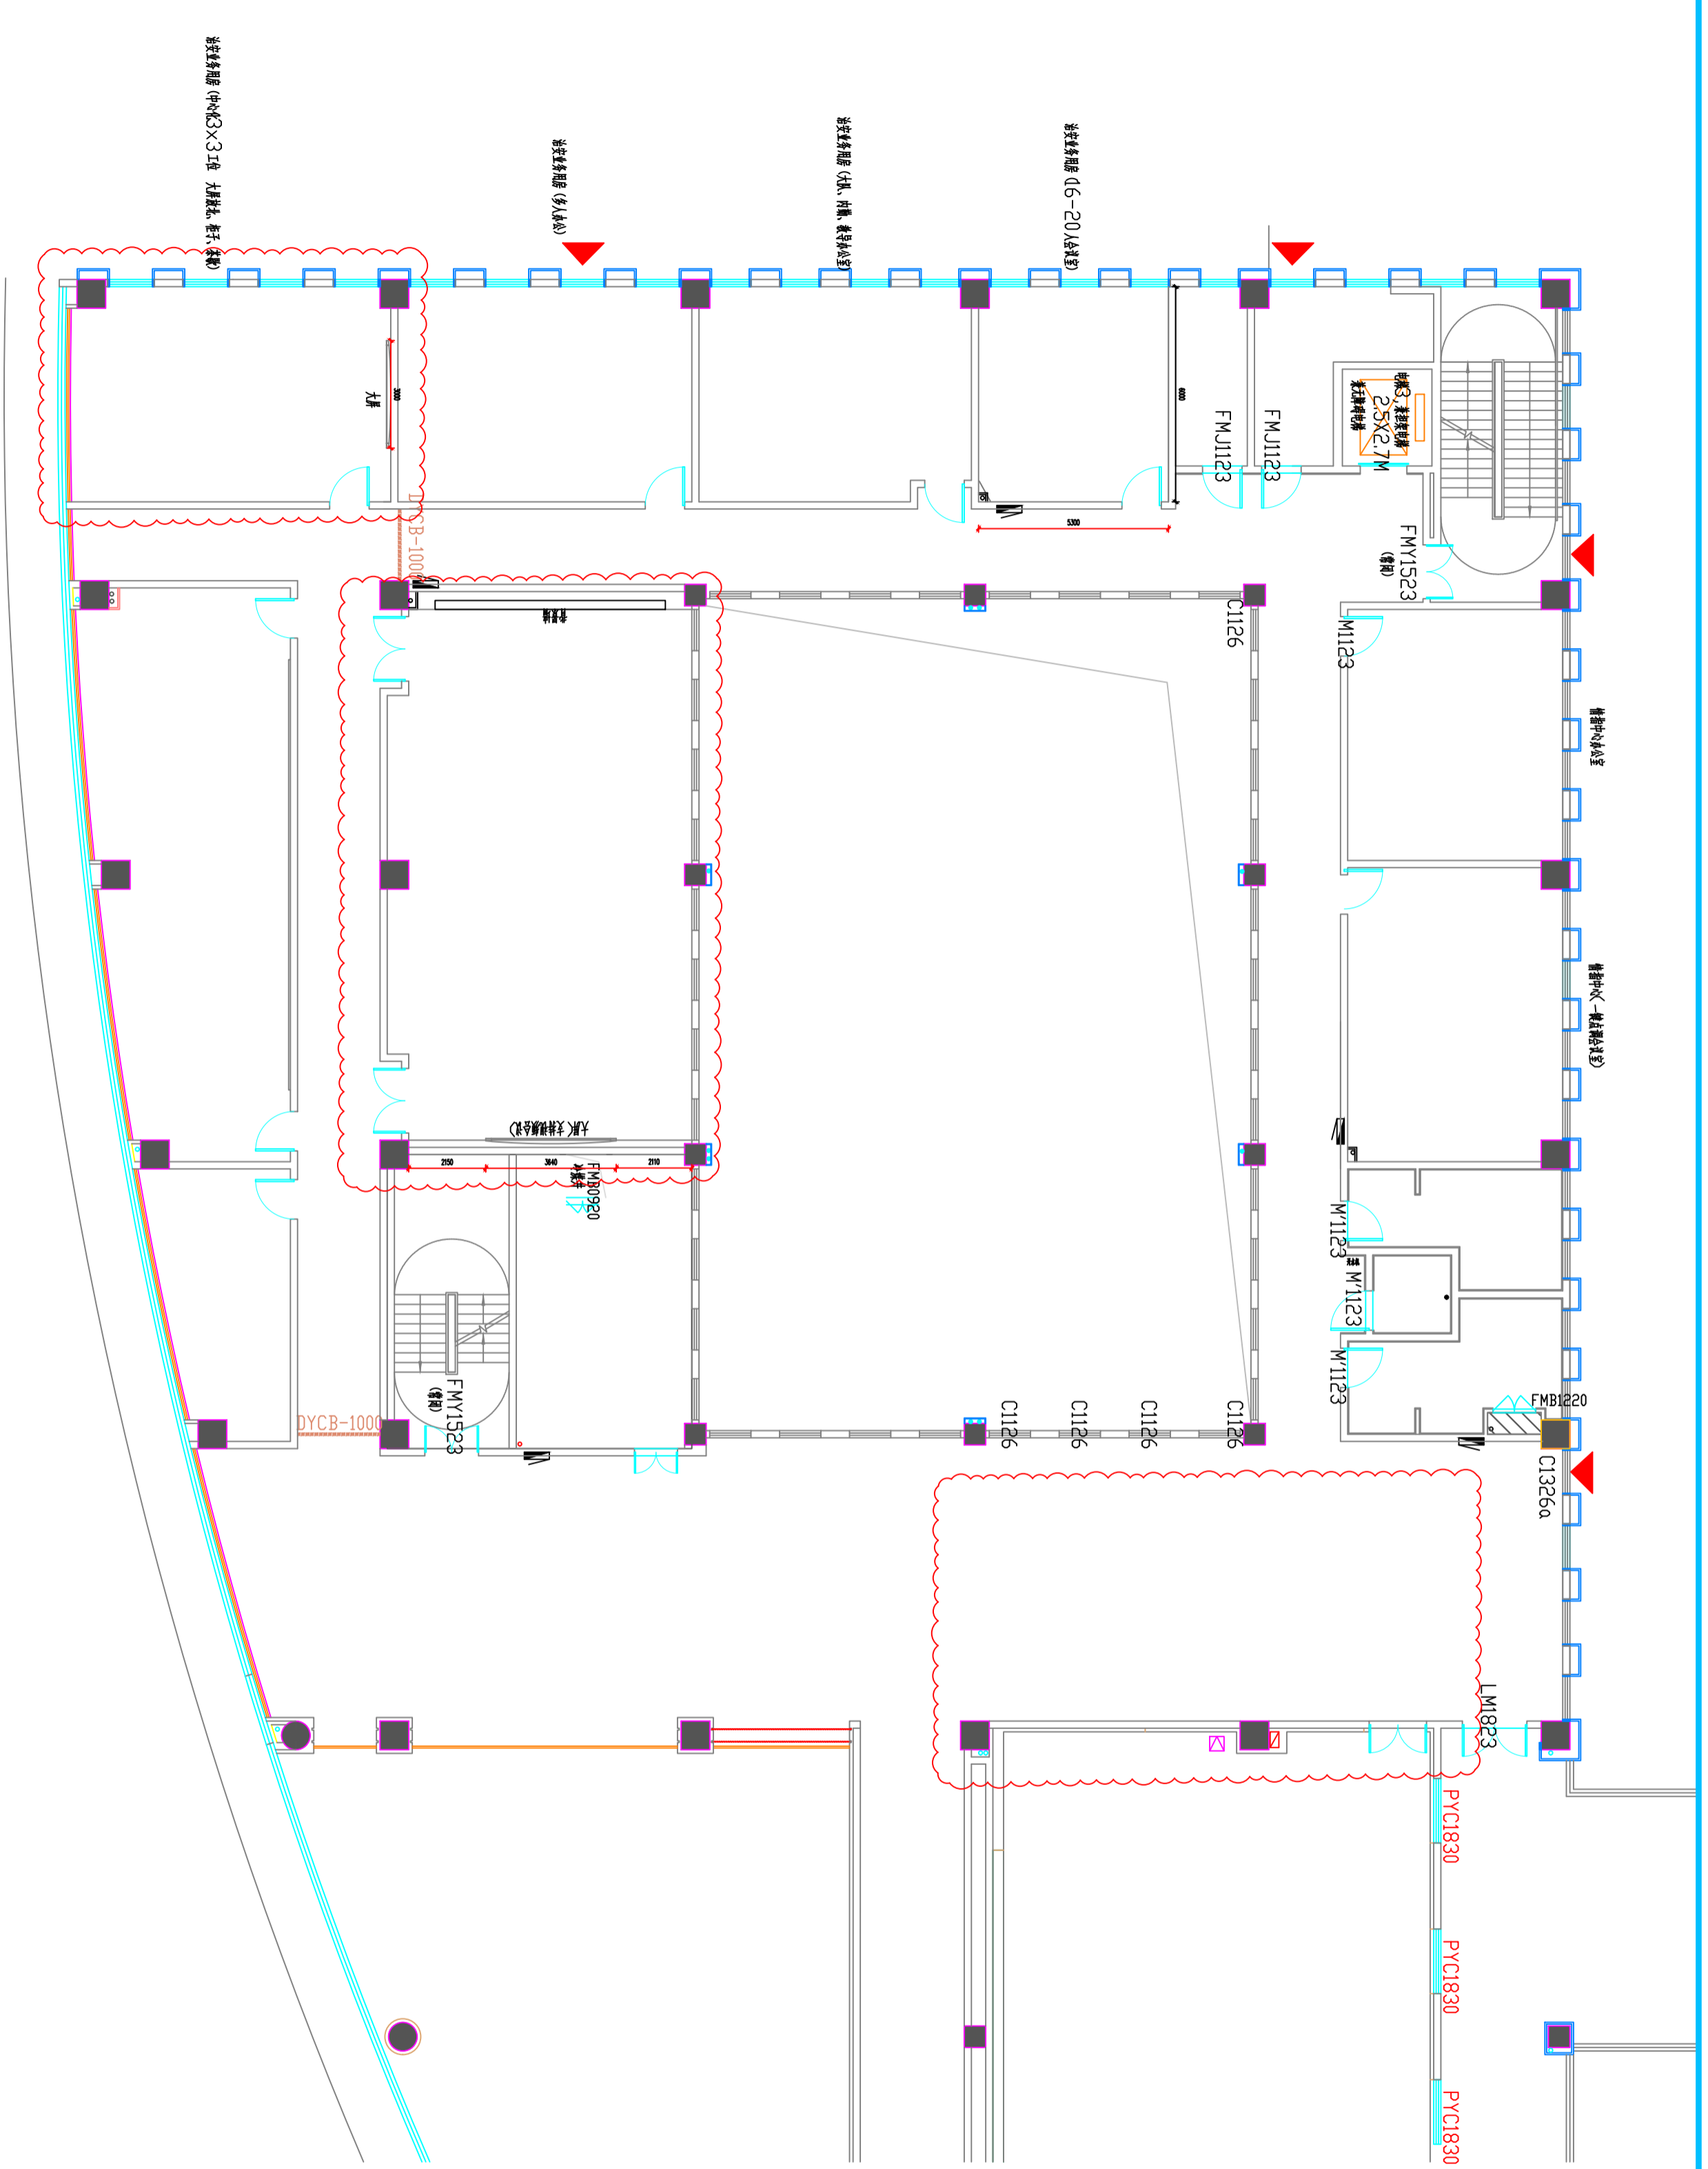

PLAN

01

原建筑平面图

SCALE:1:100

注意：
本图须经签署并加盖本公司专用出图章方为有效。
本施工图应经相关部门审批通过后方可施工。

备注

项目编码

SWM

(扫码机扫码位置)

注册执业签章

姓名	
注册证书号码	
注册印章号码	
审定	
审核	
项目负责	
专业负责	
校对	
设计	

建设单位
CONSTRUCTIVE UNIT
洋河新区分局

工程名称
PROJECT
营房-1至5F装修改造项目

子项名称
TITLE

图名
DRAWING TITLE
2F完成面尺寸图

设计号

NO.01

版本号

版次

A

图号


NO.01

图别

室施

日期

2026

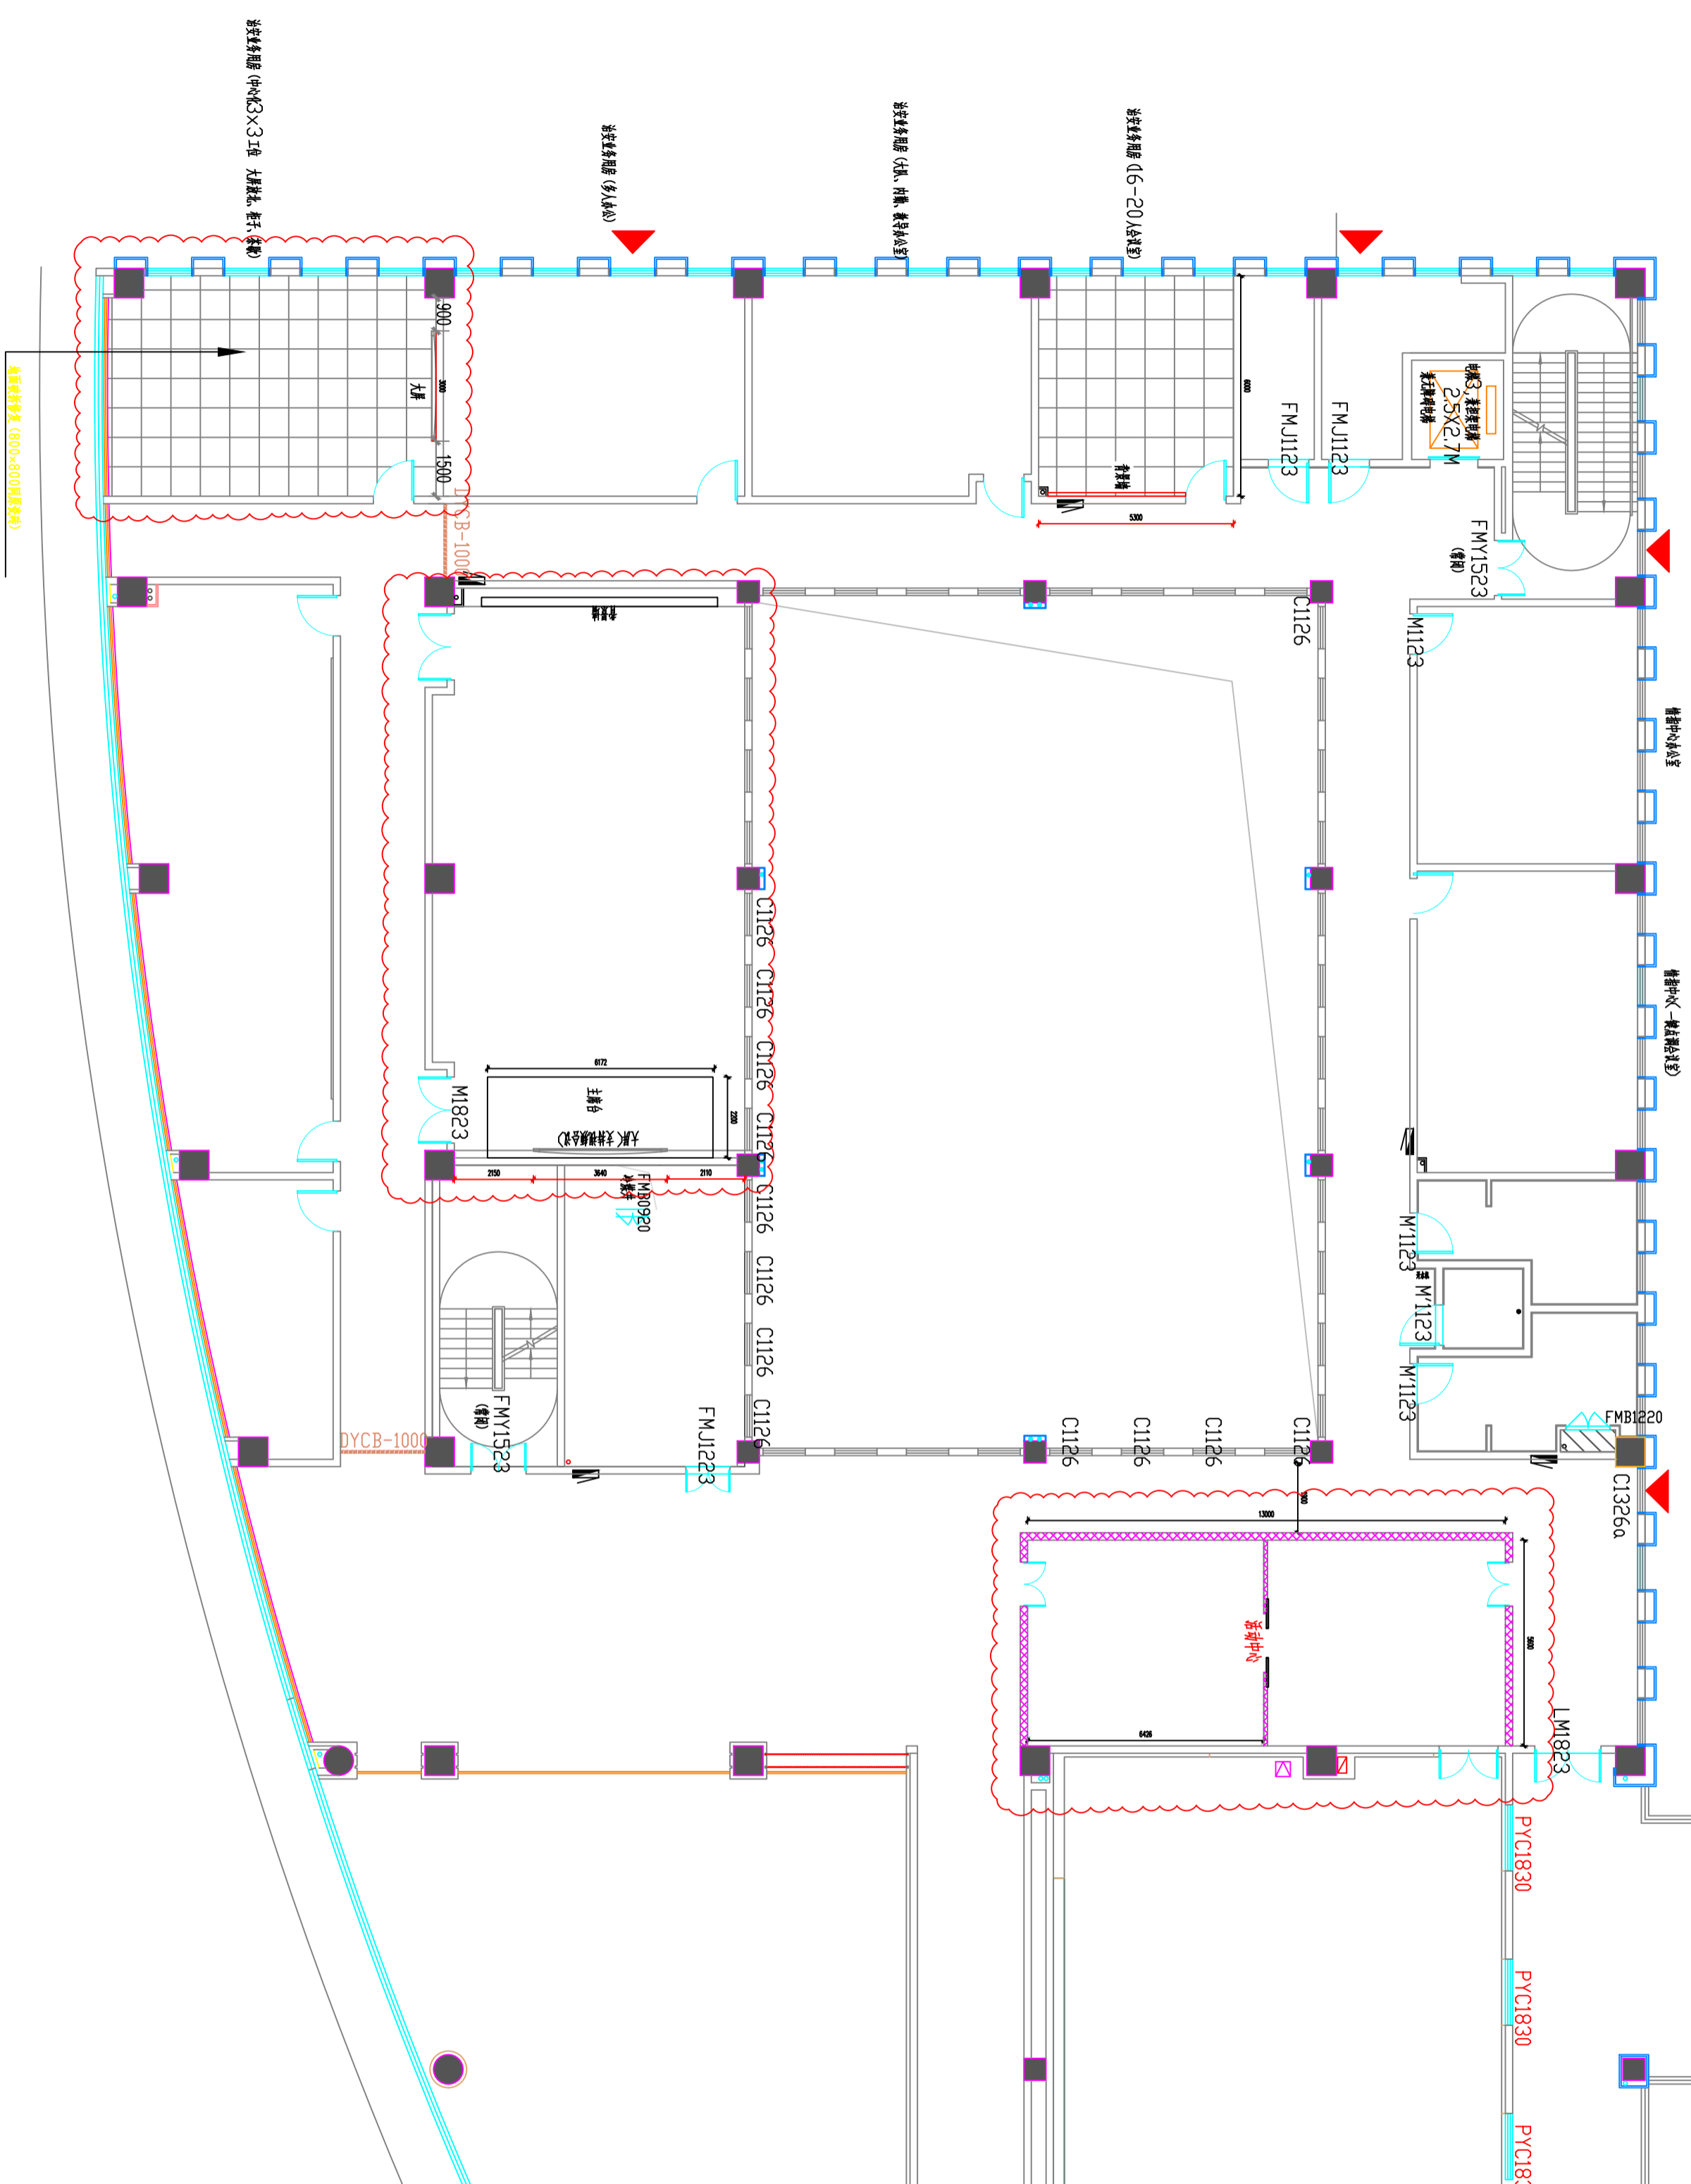

PLAN

完成面尺寸图

SCALE:1:100

03

注意：
本图须经签署并加盖本公司专用出图章方为有效。
本施工图应经相关部门审批通过后方可施工。

备注

项目编码

SWW

(扫码机打印位置)

注册执业签章

姓名

注册证书号码

注册印章号码

审定

审核

项目负责

专业负责

校对

设计

建设单位

洋河新区分局

工程名称

营房-I至5F装修改造项目

子项名称

图名

2F平面布置图

设计号

04

图号


04

图别

室施

日期

2026

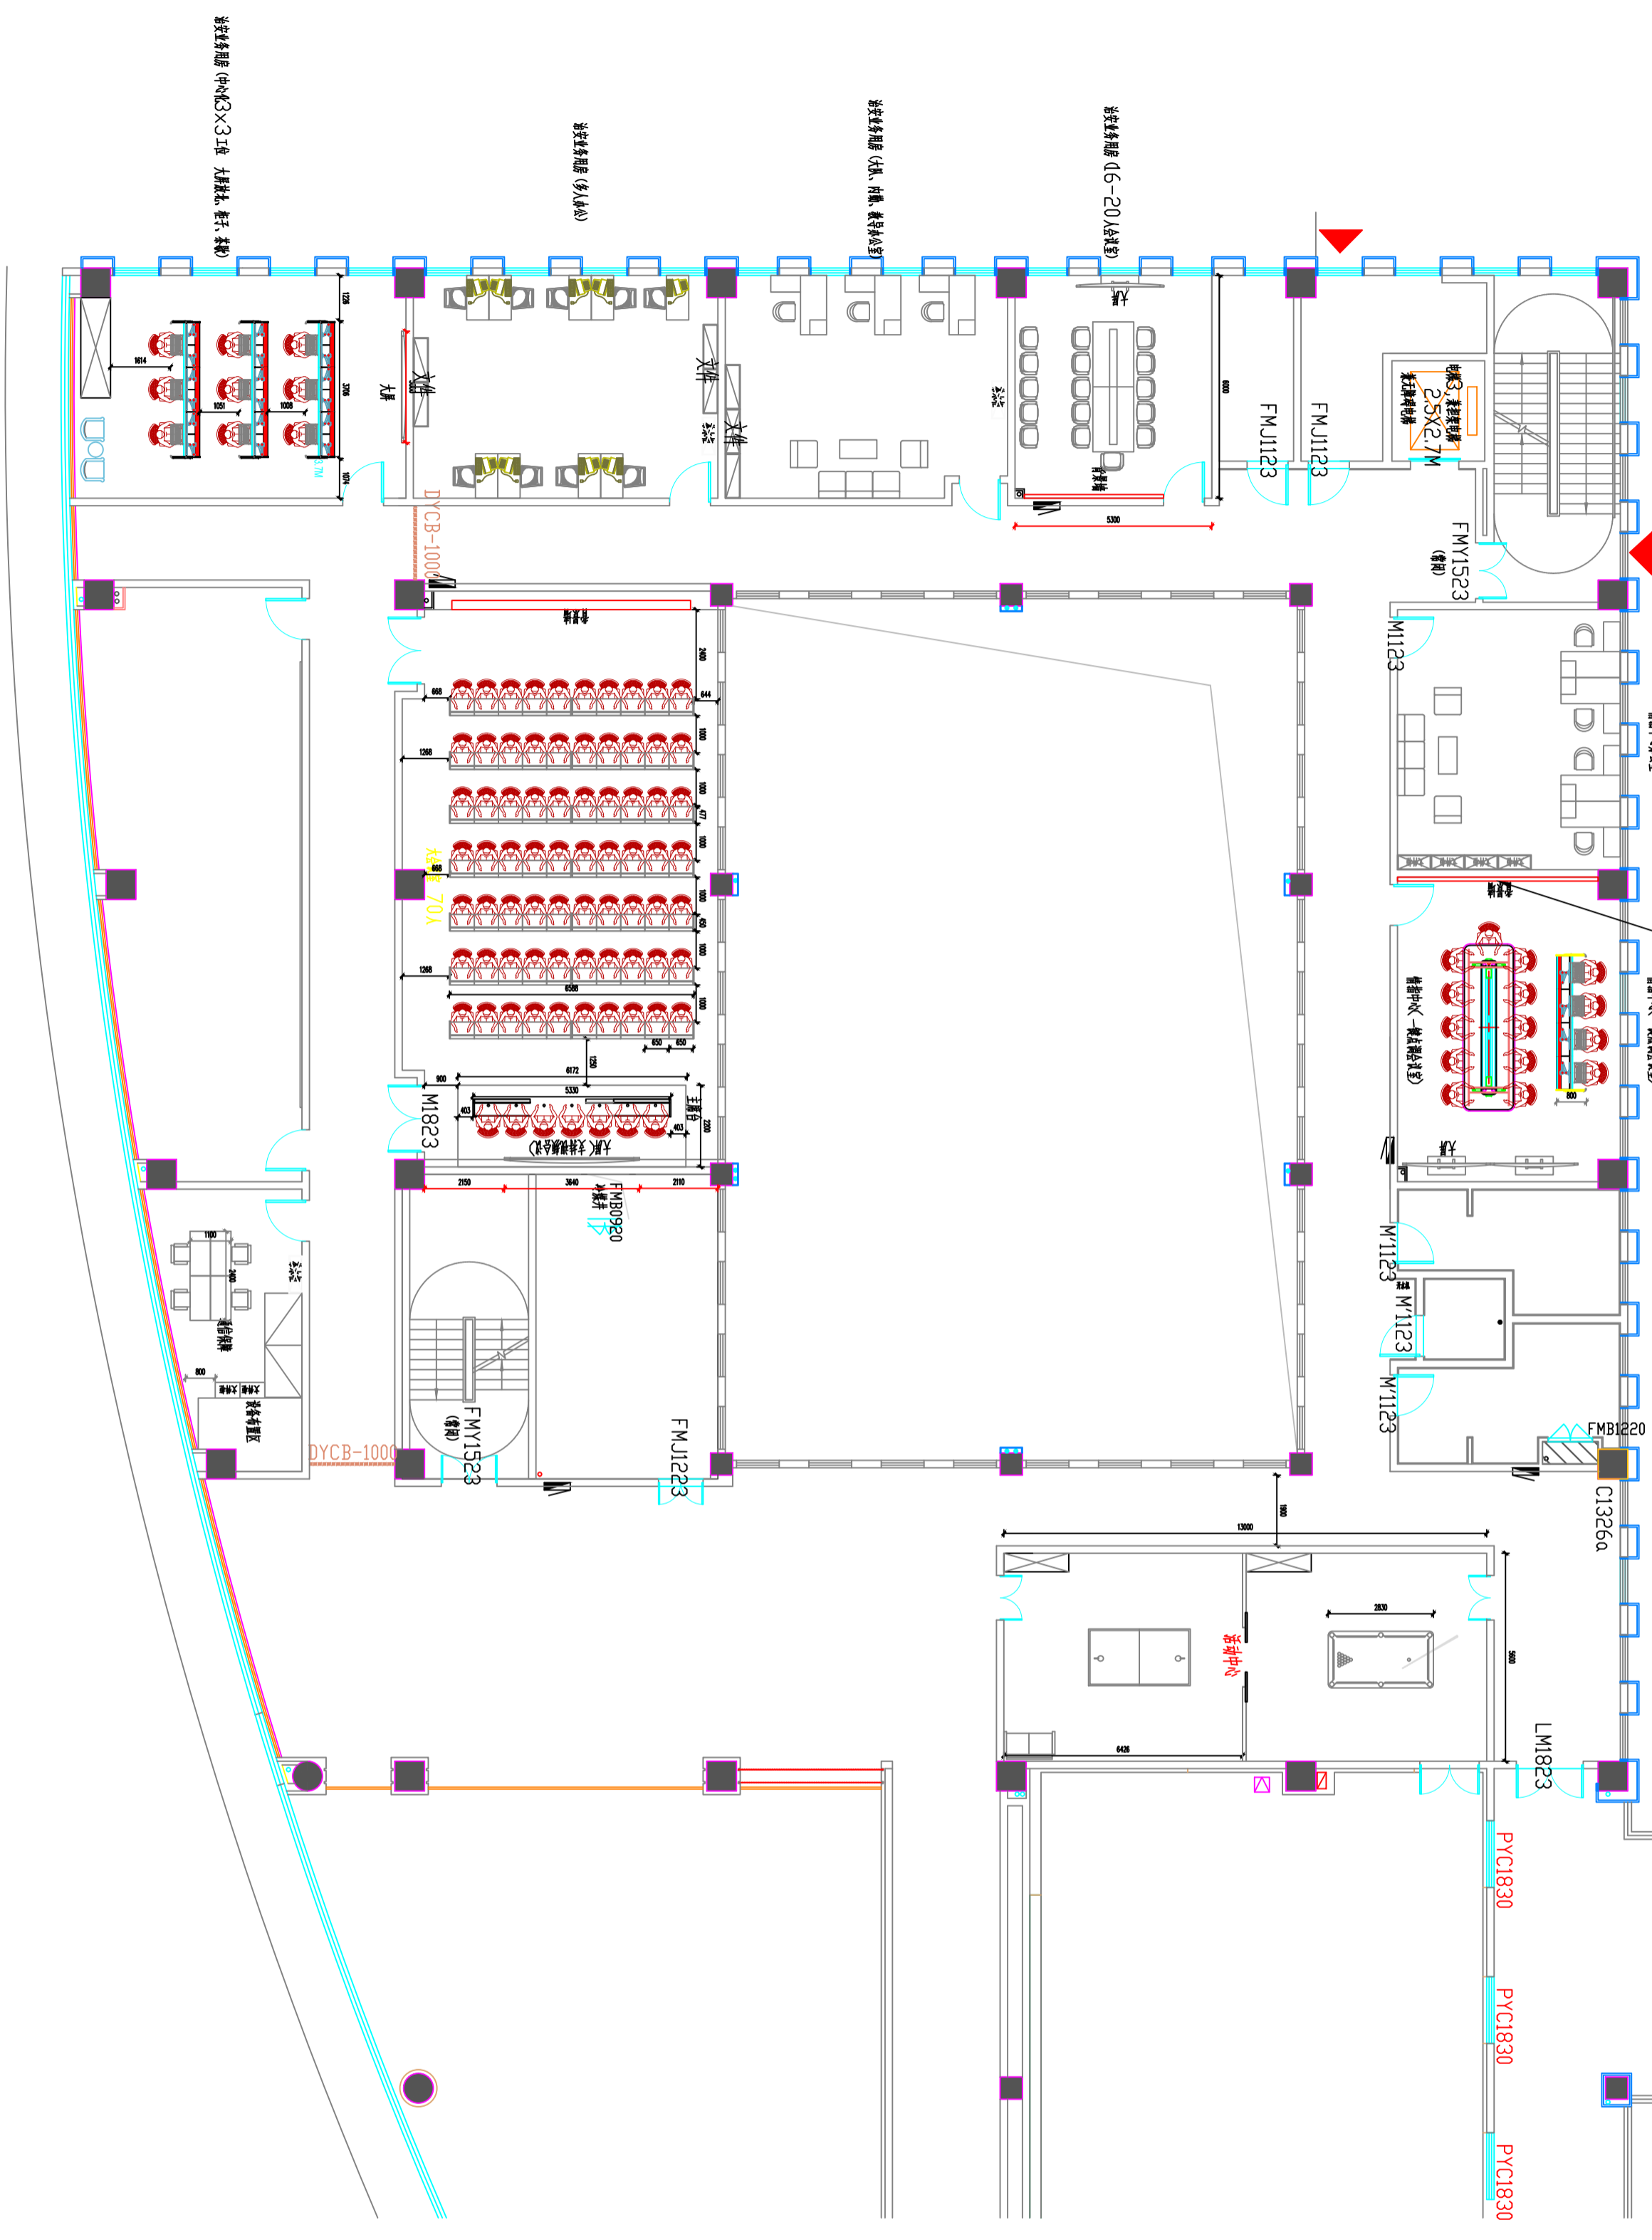

PLAN

平面布置图

SCALE:1:100

注意：
本图须经签署并加盖本公司专用出图章方为有效。
本施工图须经相关部门审批通过后方可施工。

备注

项目编码
（扫码打印位置）

注册执业签章

姓名	
注册证书号码	
注册印章号码	
审定	
审核	
项目负责	
专业负责	
校对	
设计	


建设单位
洋河新区分局

工程名称
营房-1至5F装修改造项目

子项名称

图名
2F地面布置图

设计号	
图号	
图别	室施
版本号	A
日期	2025

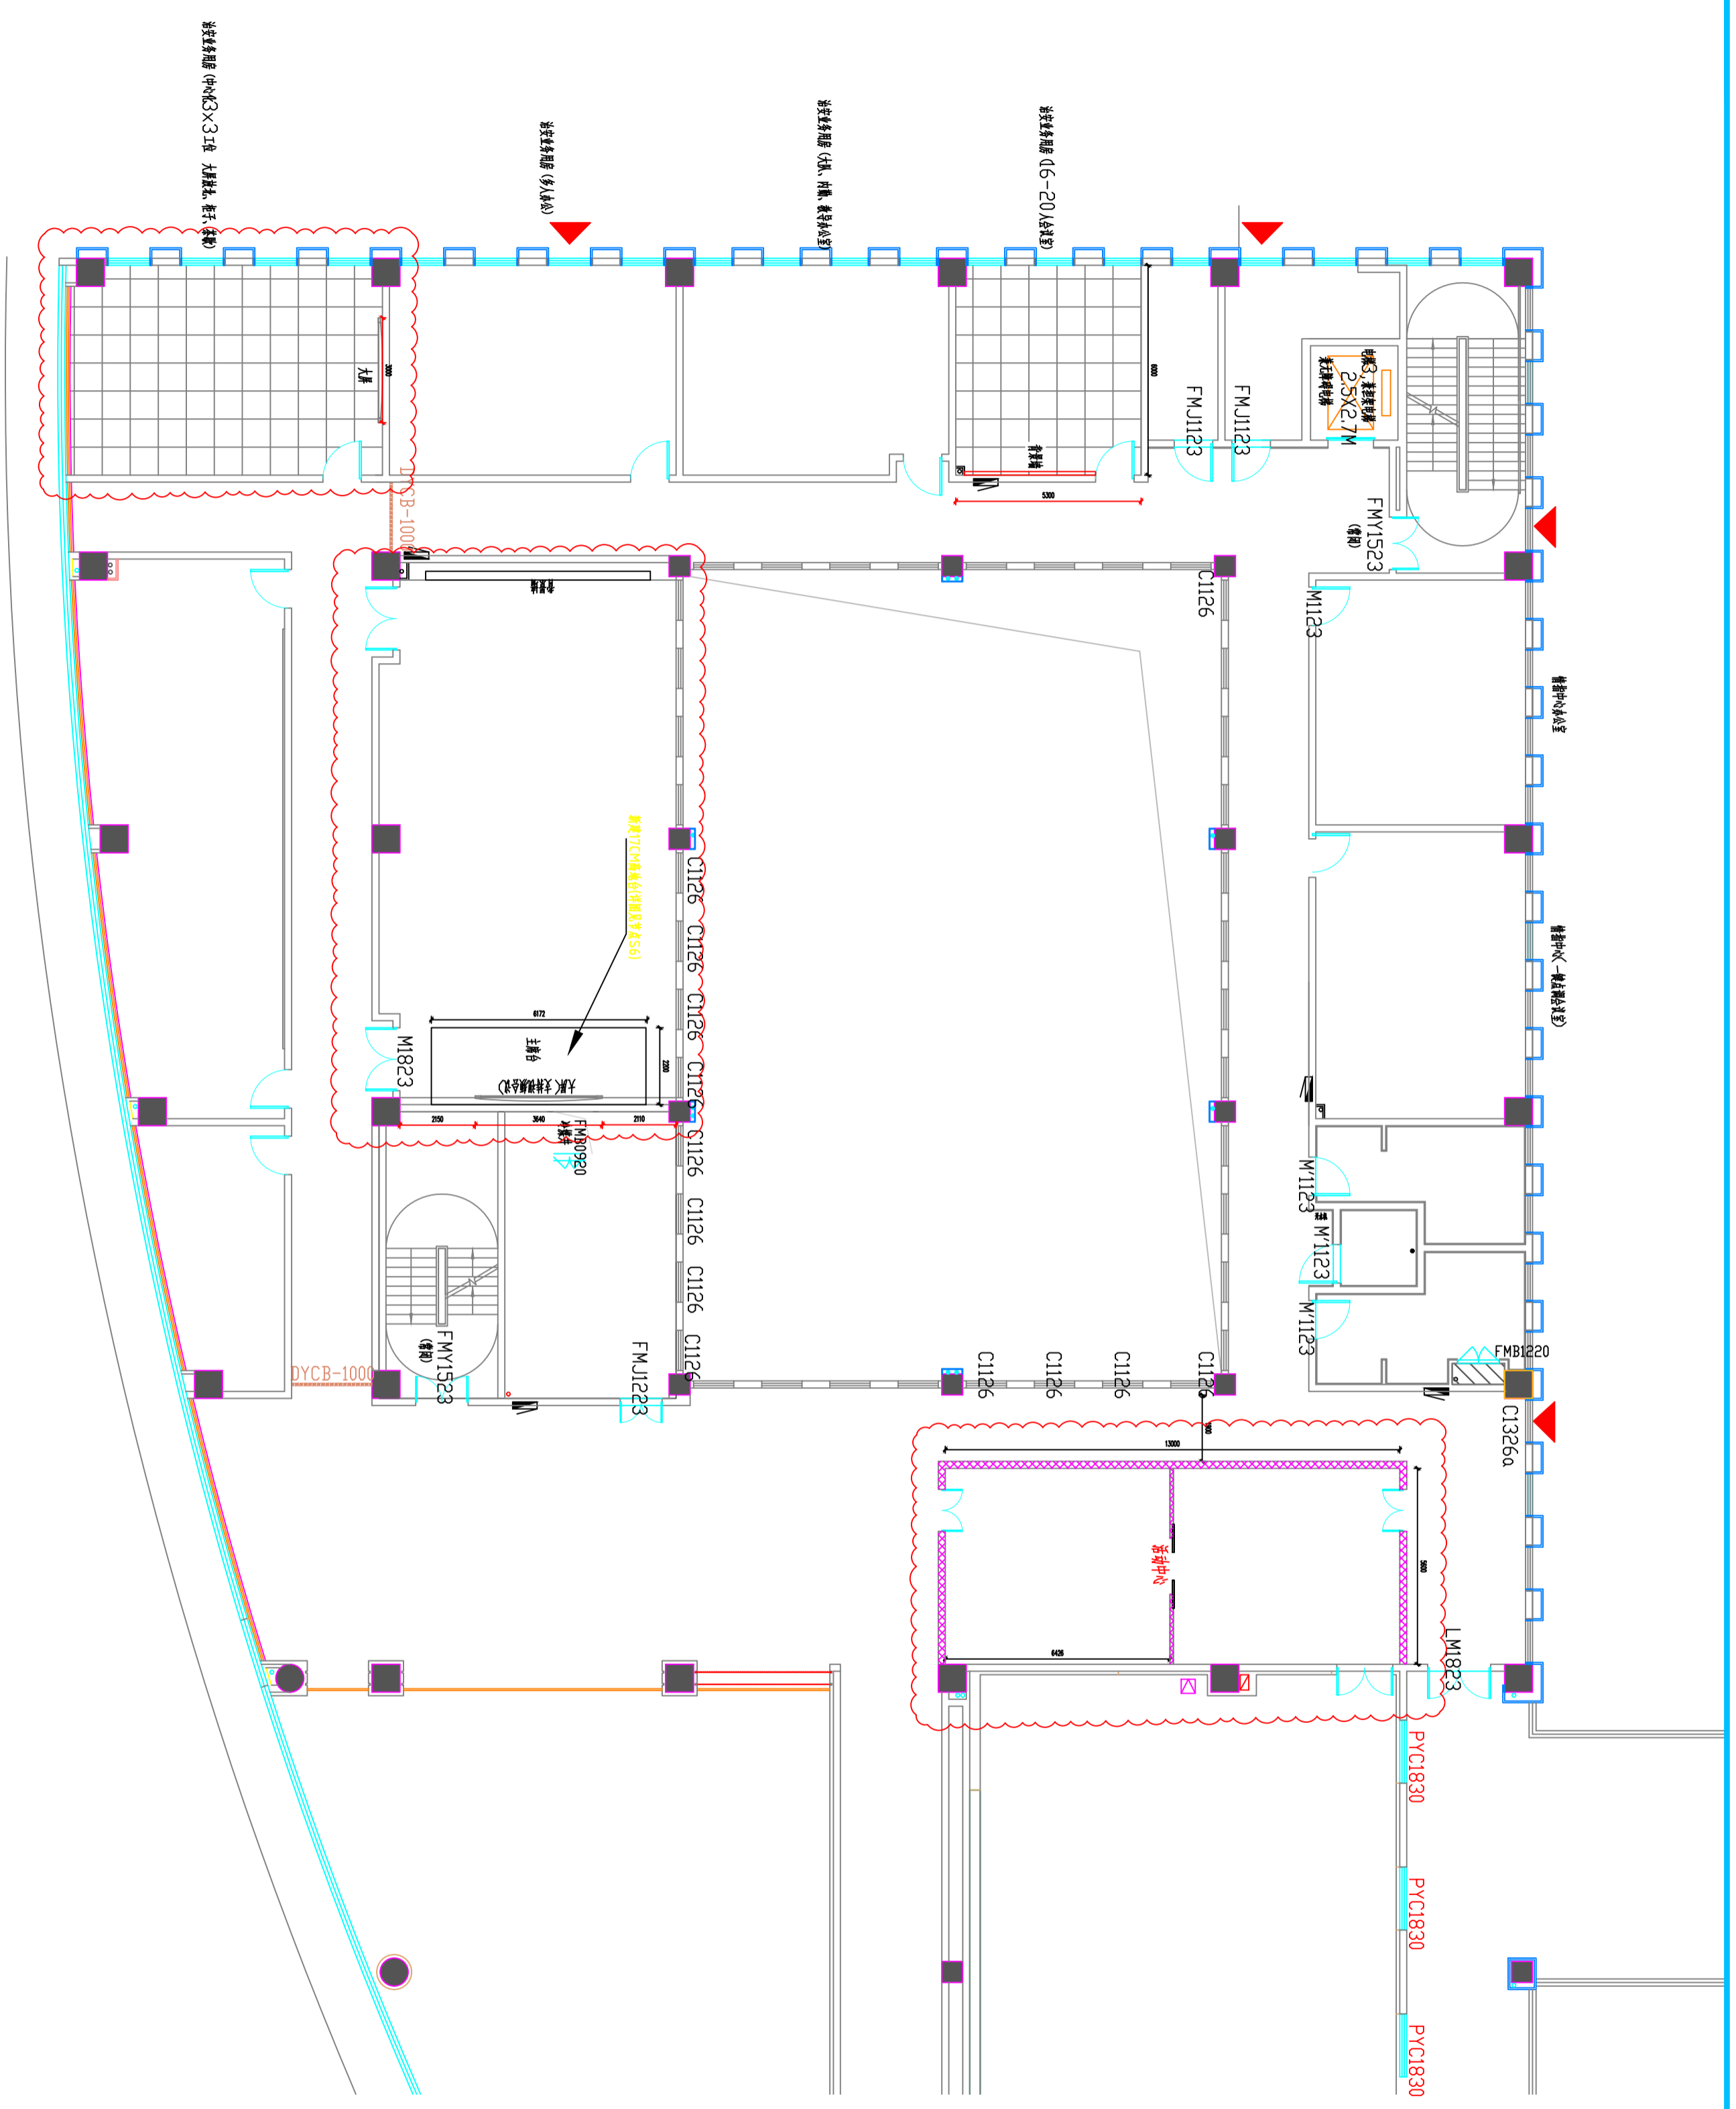

PLAN

05

地面布置图

SCALE:1:100

注意：
本图须经签署并加盖本公司专用出图章方为有效。
本施工图应经相关部门审批通过后方可施工。

备注

项目编码

SWW

(扫码机打印位置)

注册执业签章

姓名

注册证书号码

注册印章号码

审定

审核

项目负责

专业负责

校对

设计

建设单位

洋河新区分局


工程名称

营房-1至5F装修改造项目

子项名称

2F灯具控开布置图

图名	2F灯具控开布置图		
设计号	版次	日期	图别
06	A	2025	室施

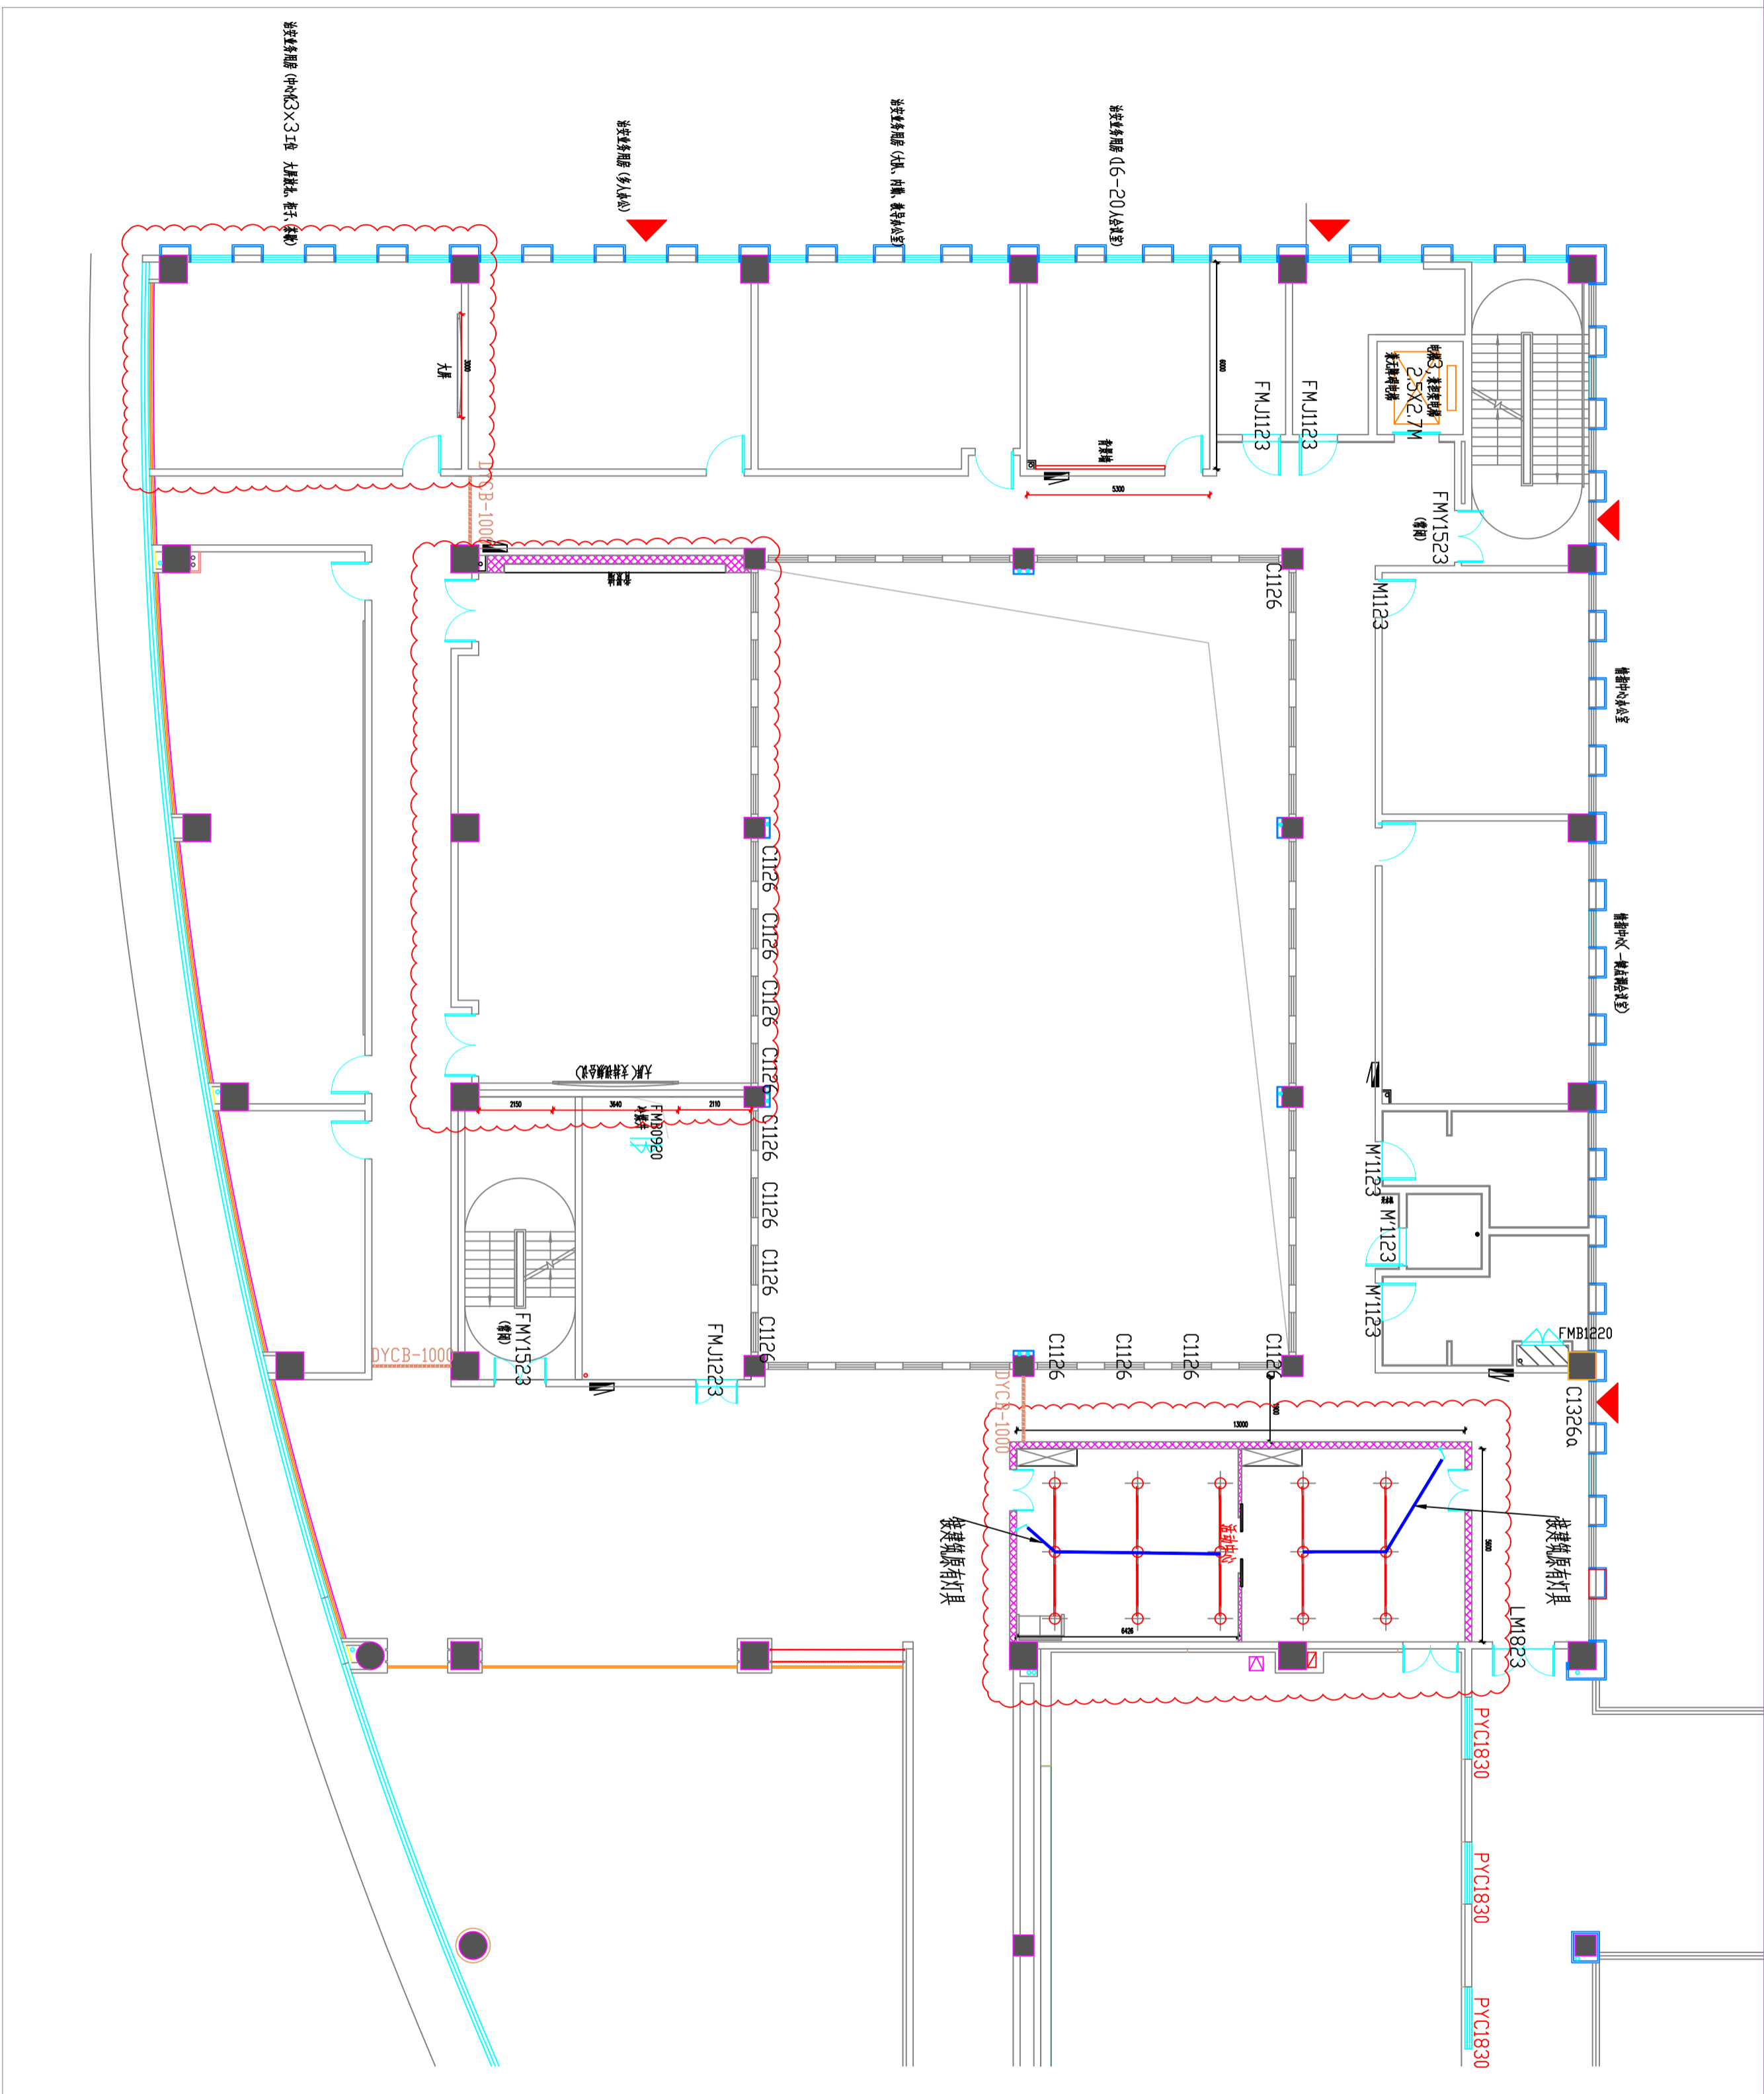

PLAN

灯具控开布置图

SCALE:1:100

06

图例	说明	型号规格
—	单联单控开关	86X2130
—	双联单控开关	86X2130
—	三联单控开关	86X2130
—	单联双控开关	86X2130
—	双联双控开关	86X2130
—	三联双控开关	86X2130

注：控开离地板1.2米安装。

注意：
本图须经签署并加盖本公司专用出图章方为有效。
本施工图应经相关部门审批通过后方可施工。

备注

项目编码
（扫码打印位置）

注册执业签章

姓名

注册证书号码

注册印章号码

审定

审核

项目负责

专业负责

校对

设计

建设单位

洋河新区分局

工程名称

营房-1至5F装修改造项目

子项名称

图名

2F立面图

设计号

图号

图别


版次

日期

室施

A

2026

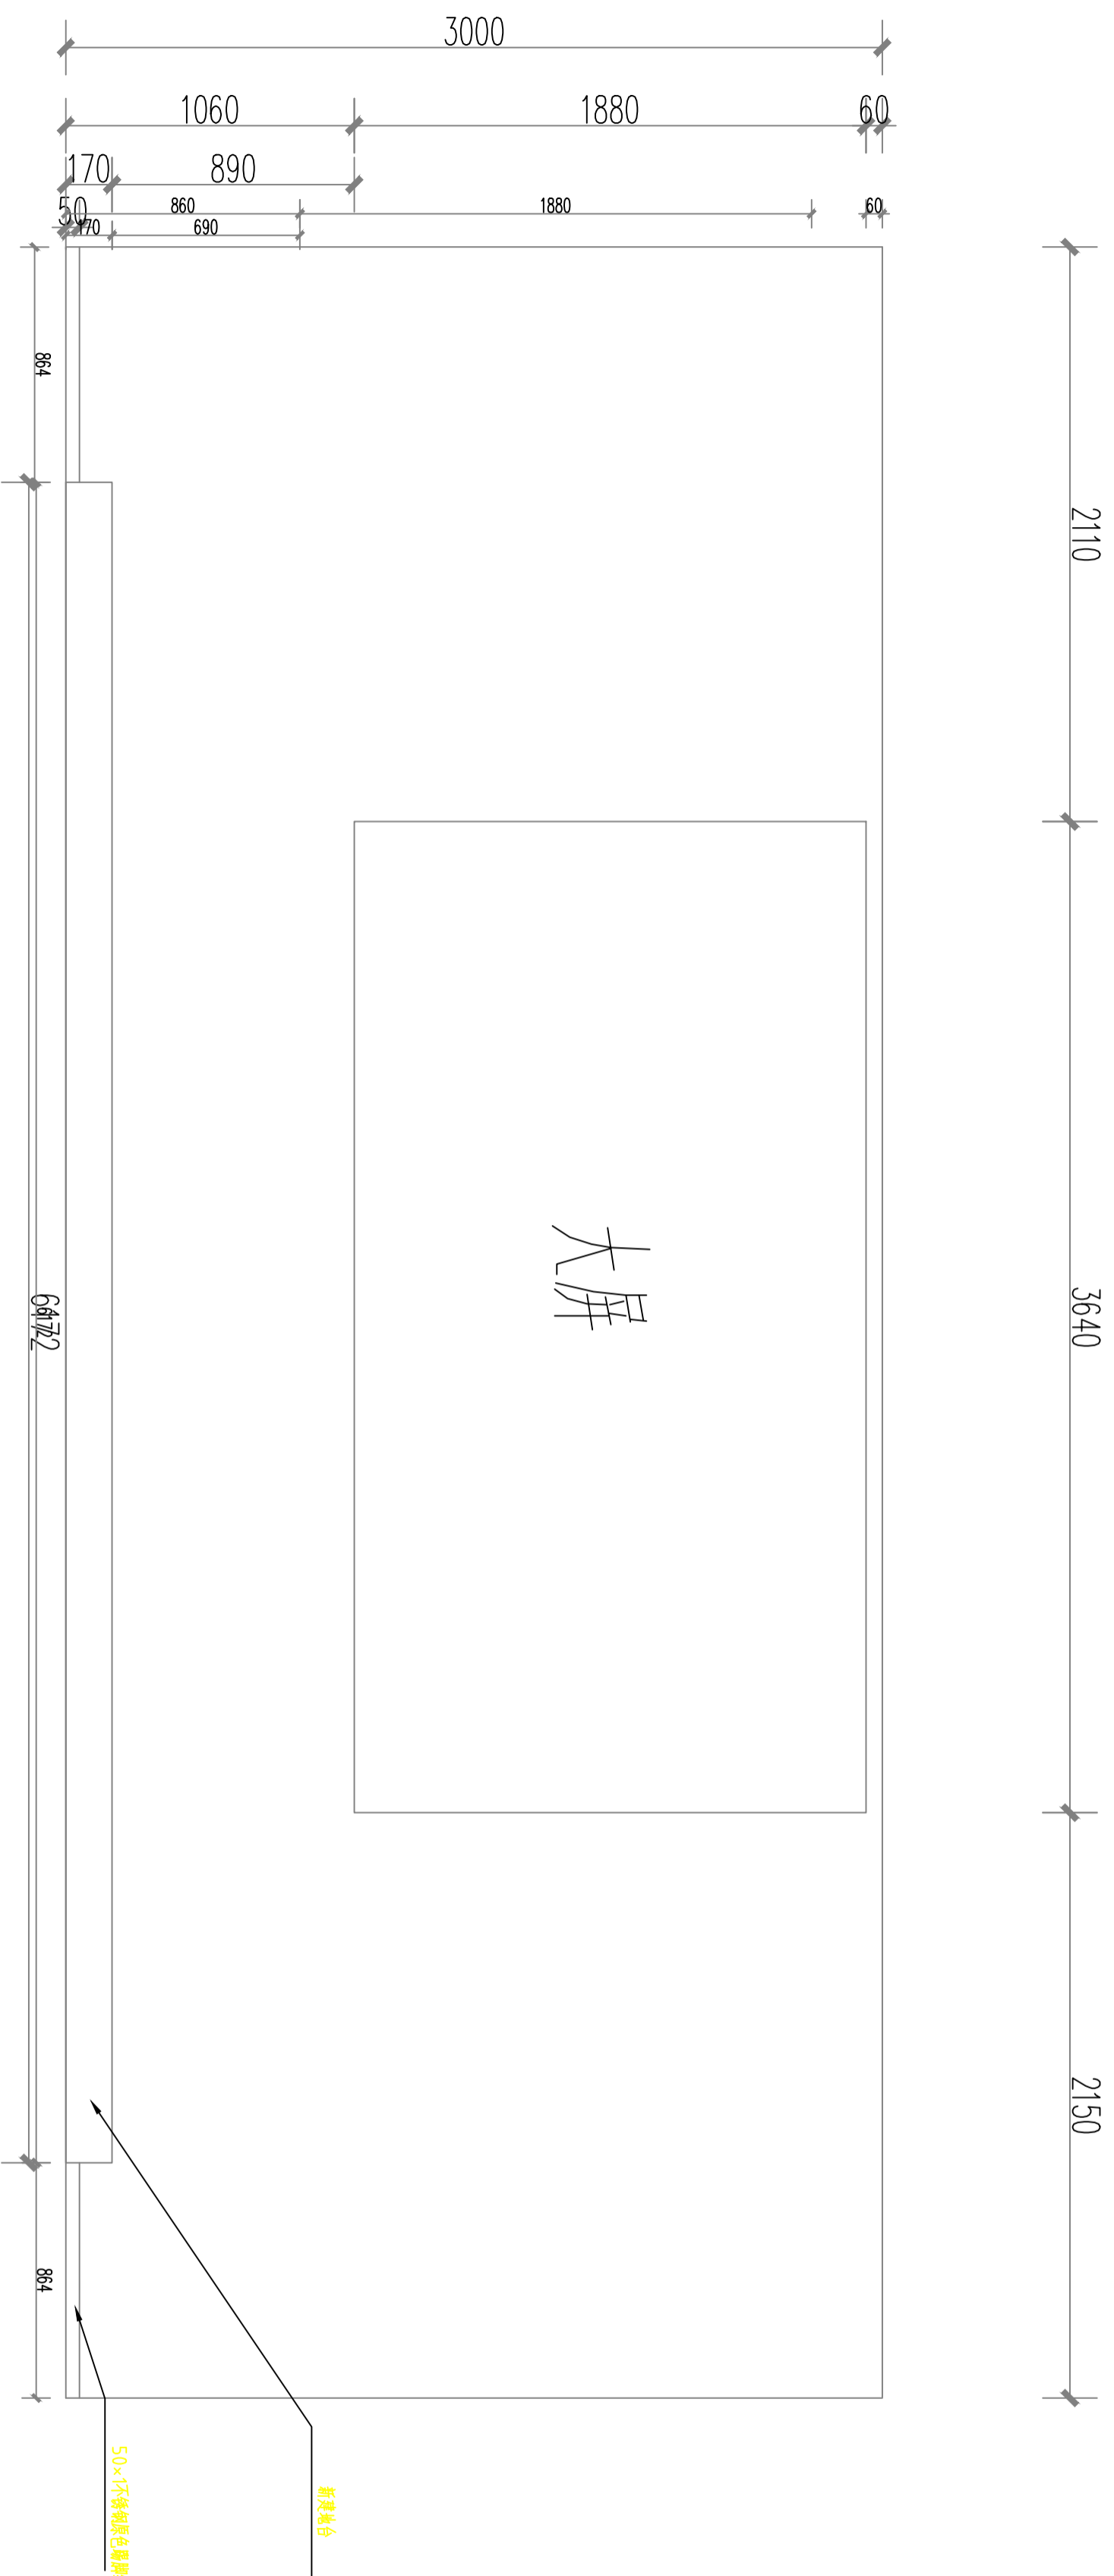

PLAN
SCALE: 1:100

注意：
本图须经签署并加盖本公司专用出图章方为有效。
本施工图应经相关部门审批通过后方准施工。

备注

项目编码
SWM
(扫码打印位置)

注册执业签章

姓名	
注册证书号码	
注册印章号码	

审定	
审核	
项目负责	
专业负责	
校对	
设计	


建设单位
CONSTRUCTIVE UNIT
洋河新区分局

工程名称
PROJECT
营房-1至5F装修改造项目

子项名称
ITEM

图名
DRAWING TITLE
2F平面图

设计号 DRAWING NO.	版本号 CHANGED NO.	日期 DATE
	A	2026
图别 DRAWING TYPE	室施	

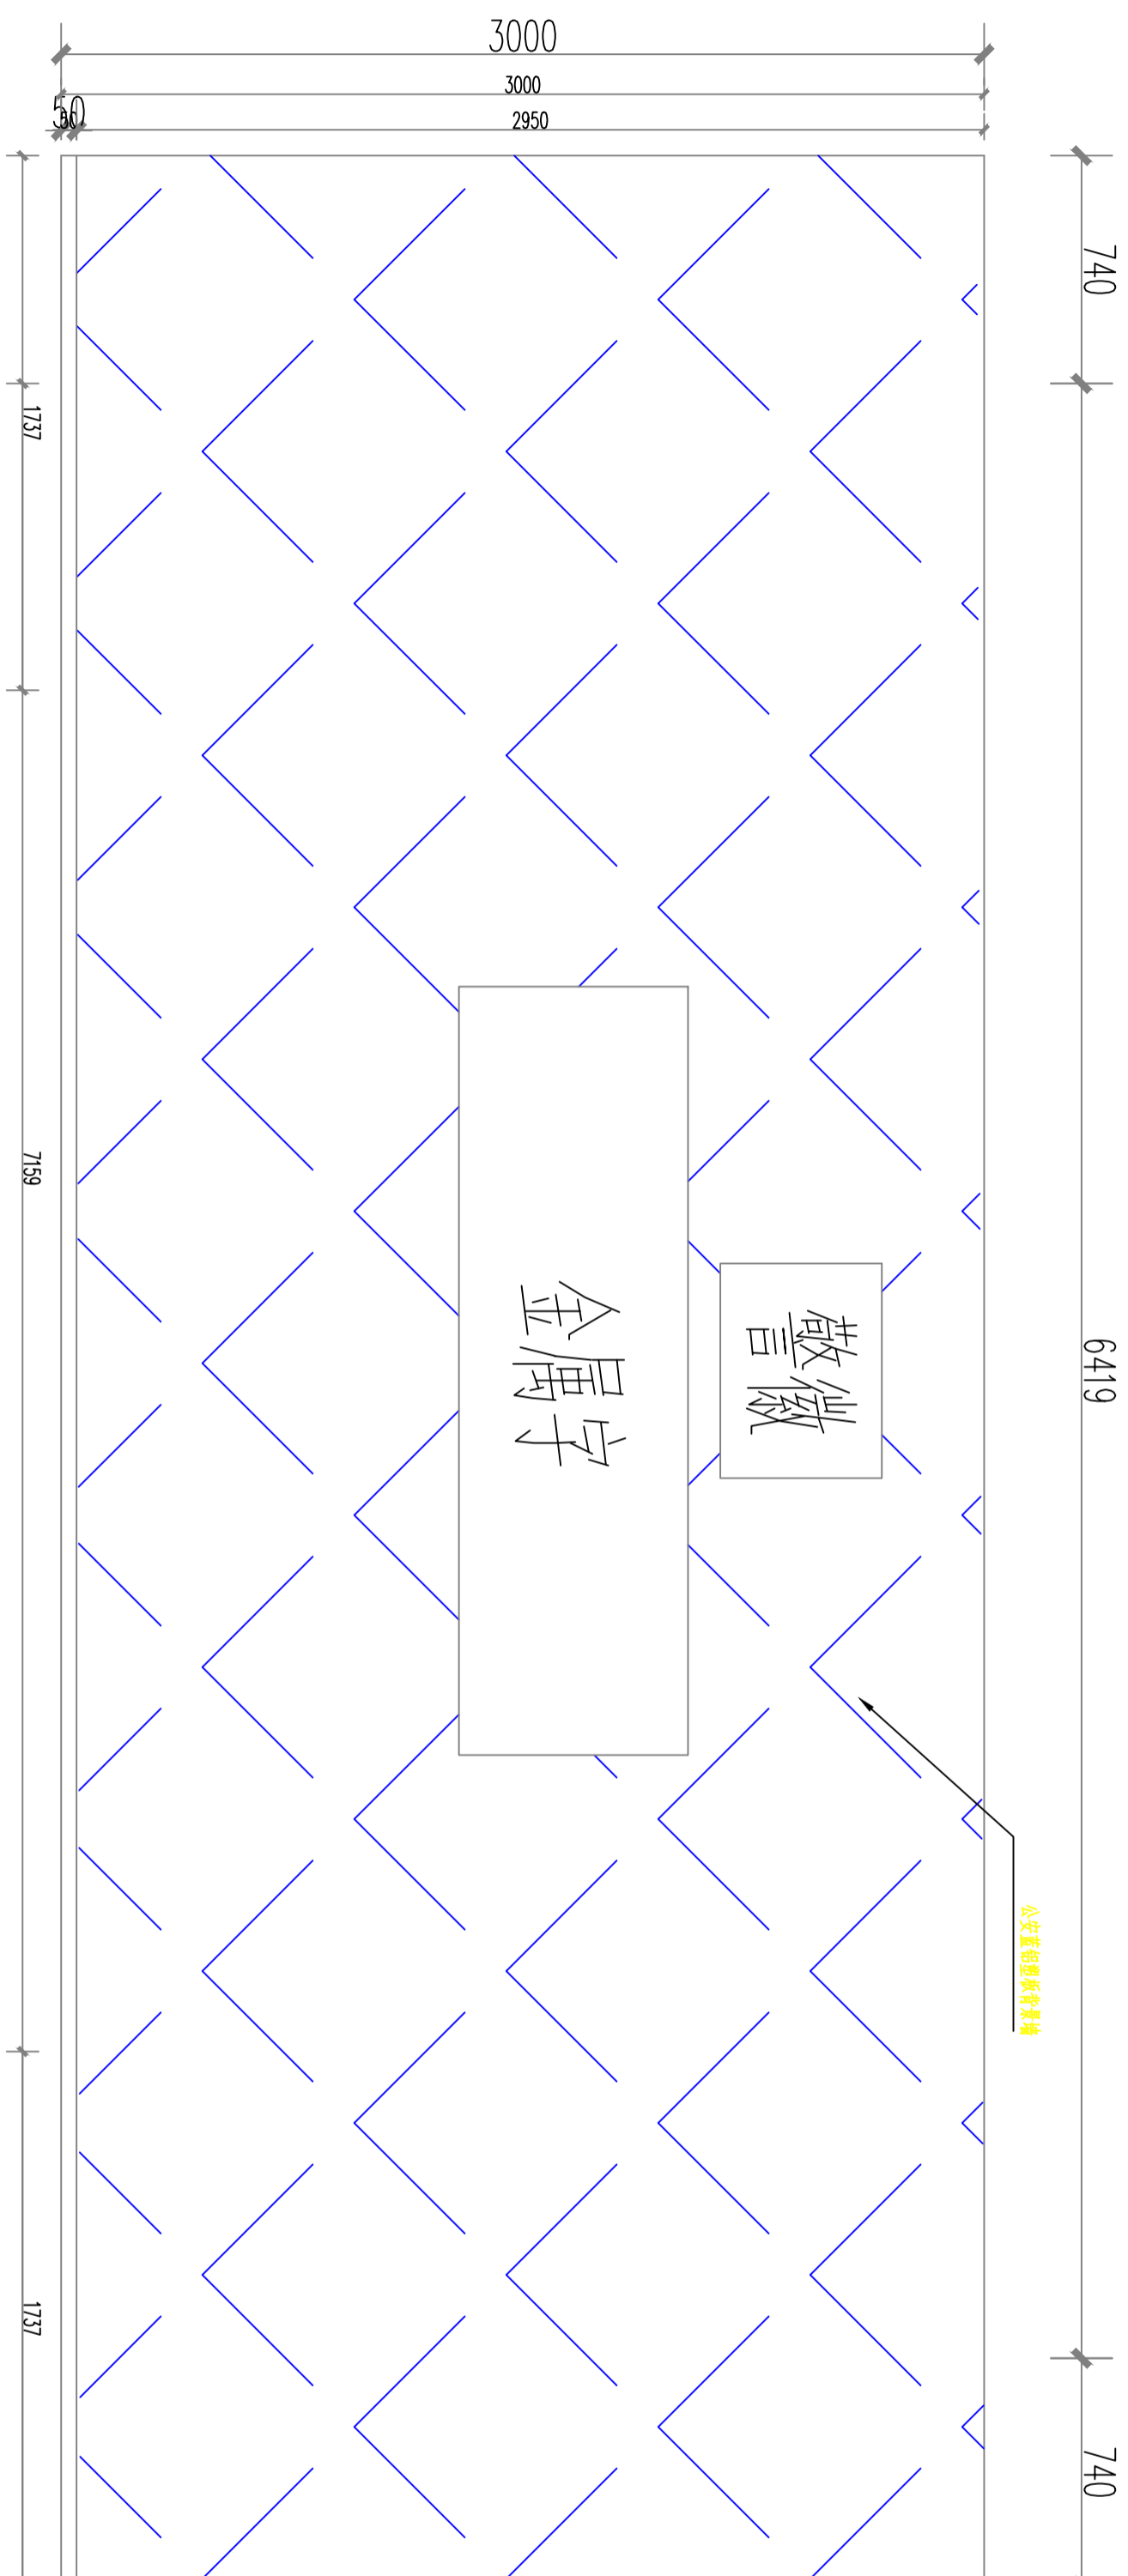

PLAN
SCAL: 1:100

注意：
本图须经签署并加盖本公司专用出图章方为有效。
本施工图应经相关部门审批通过后方可施工。

备注

项目编码
（扫码打印位置）

注册执业签章

姓名

注册证书号码

注册印章号码

审定

审核

项目负责

专业负责

校对

设计

建设单位

洋河新区分局

工程名称

营房-1至5F装修改造项目

子项名称

图名

2F立面图

设计号

图号

图别

3
立面图

PLAN

SCALE:1:100

大屏

注册执业章

设计号	图号	图别
版次	日期	
A	2026	室施

2F立面图

SCALE:1:100

注意：
本图须经签署并加盖本公司专用出图章方为有效。
本施工图应经相关部门审批通过后方可施工。

备注

项目编码
SWM
(扫码机扫码位置)

注册执业签章

姓名

注册证书号码

注册印章号码

审定

审核

项目负责

专业负责

校对

设计

建设单位


洋河新区分局

工程名称
营房-1至5F装修改造项目

子项名称

3F原建筑平面图

图名	3F原建筑平面图		
设计号	版次	日期	
图号	版次	日期	
图别	室施	日期	2026

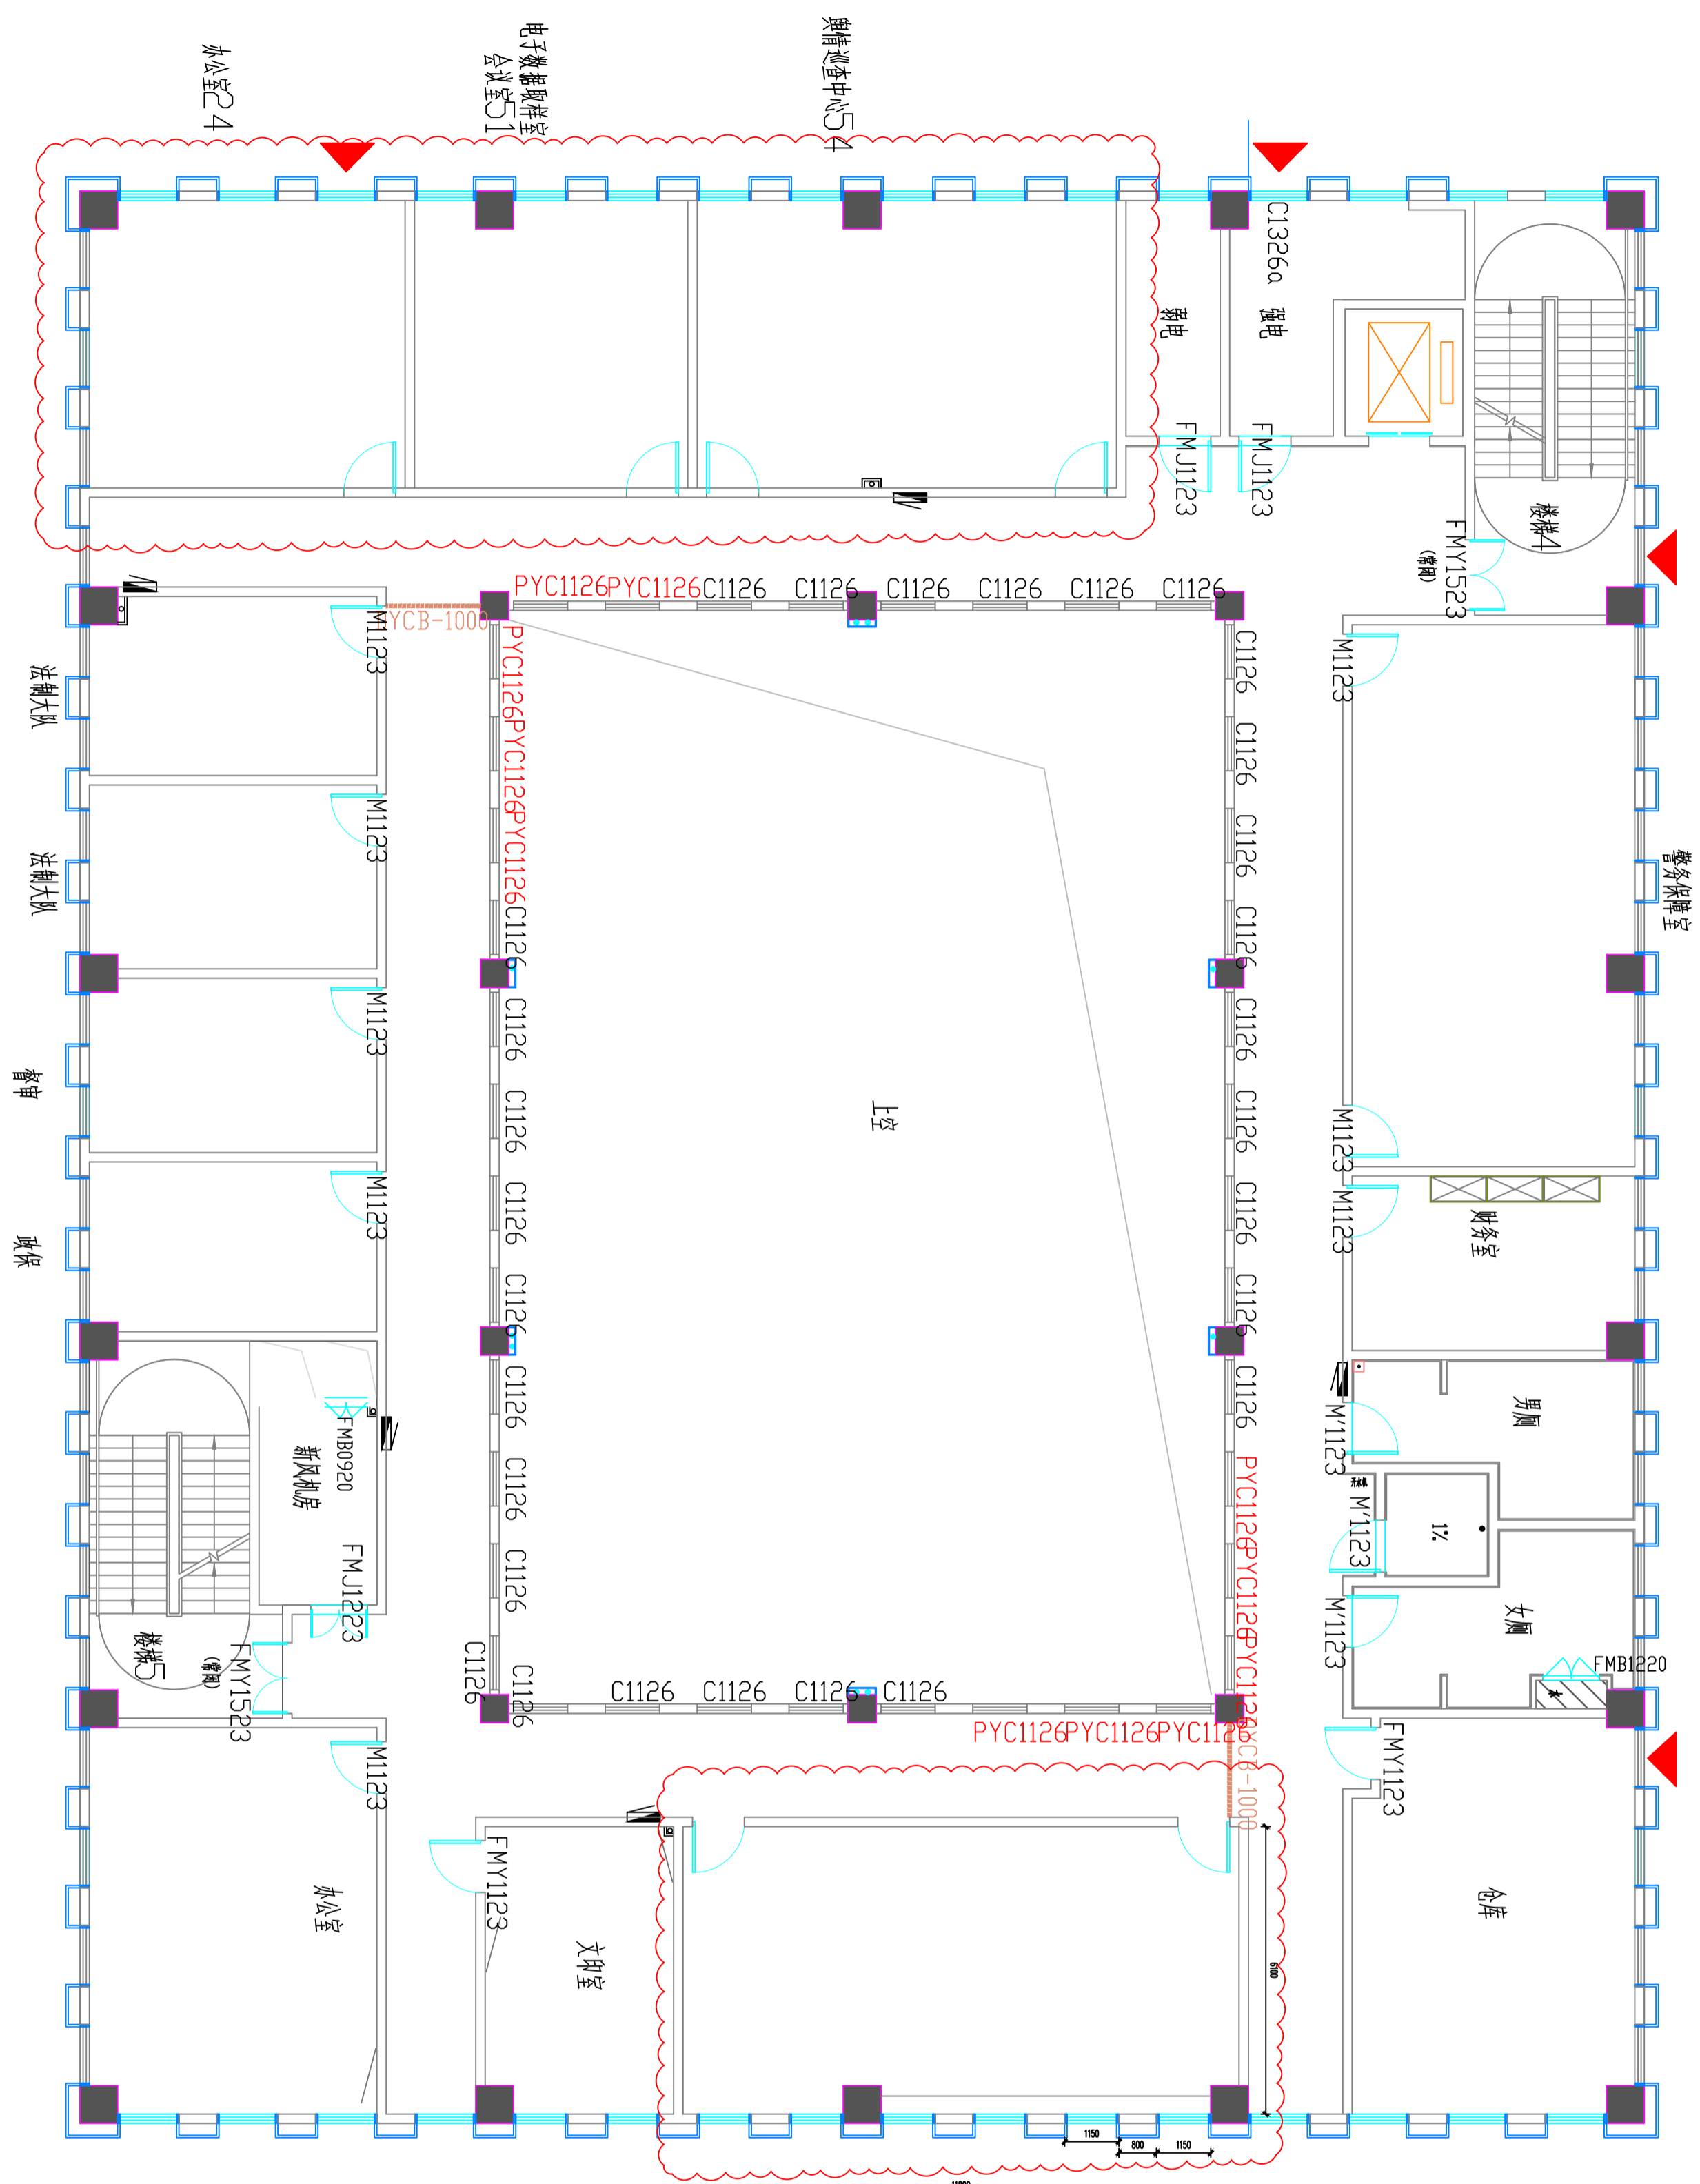

PLAN

01

原建筑平面图

SCALE:1:100

注意：
本图须经签署并加盖本公司专用出图章方为有效。
本施工图应经相关部门审批通过后方可施工。

备注

项目编码

（扫码打印位置）

注册执业签章

姓名

注册证书号码

注册印章号码

审定

审核

项目负责

专业负责

校对

设计

设计

3F拆除布置图

营房-1至5F装修改造项目

洋河新区分局

工程名称

营房-1至5F装修改造项目

子项名称

营房-1至5F装修改造项目

图名

3F拆除布置图

设计号

3F拆除布置图

图号


3F拆除布置图

图别

室施

日期

2026

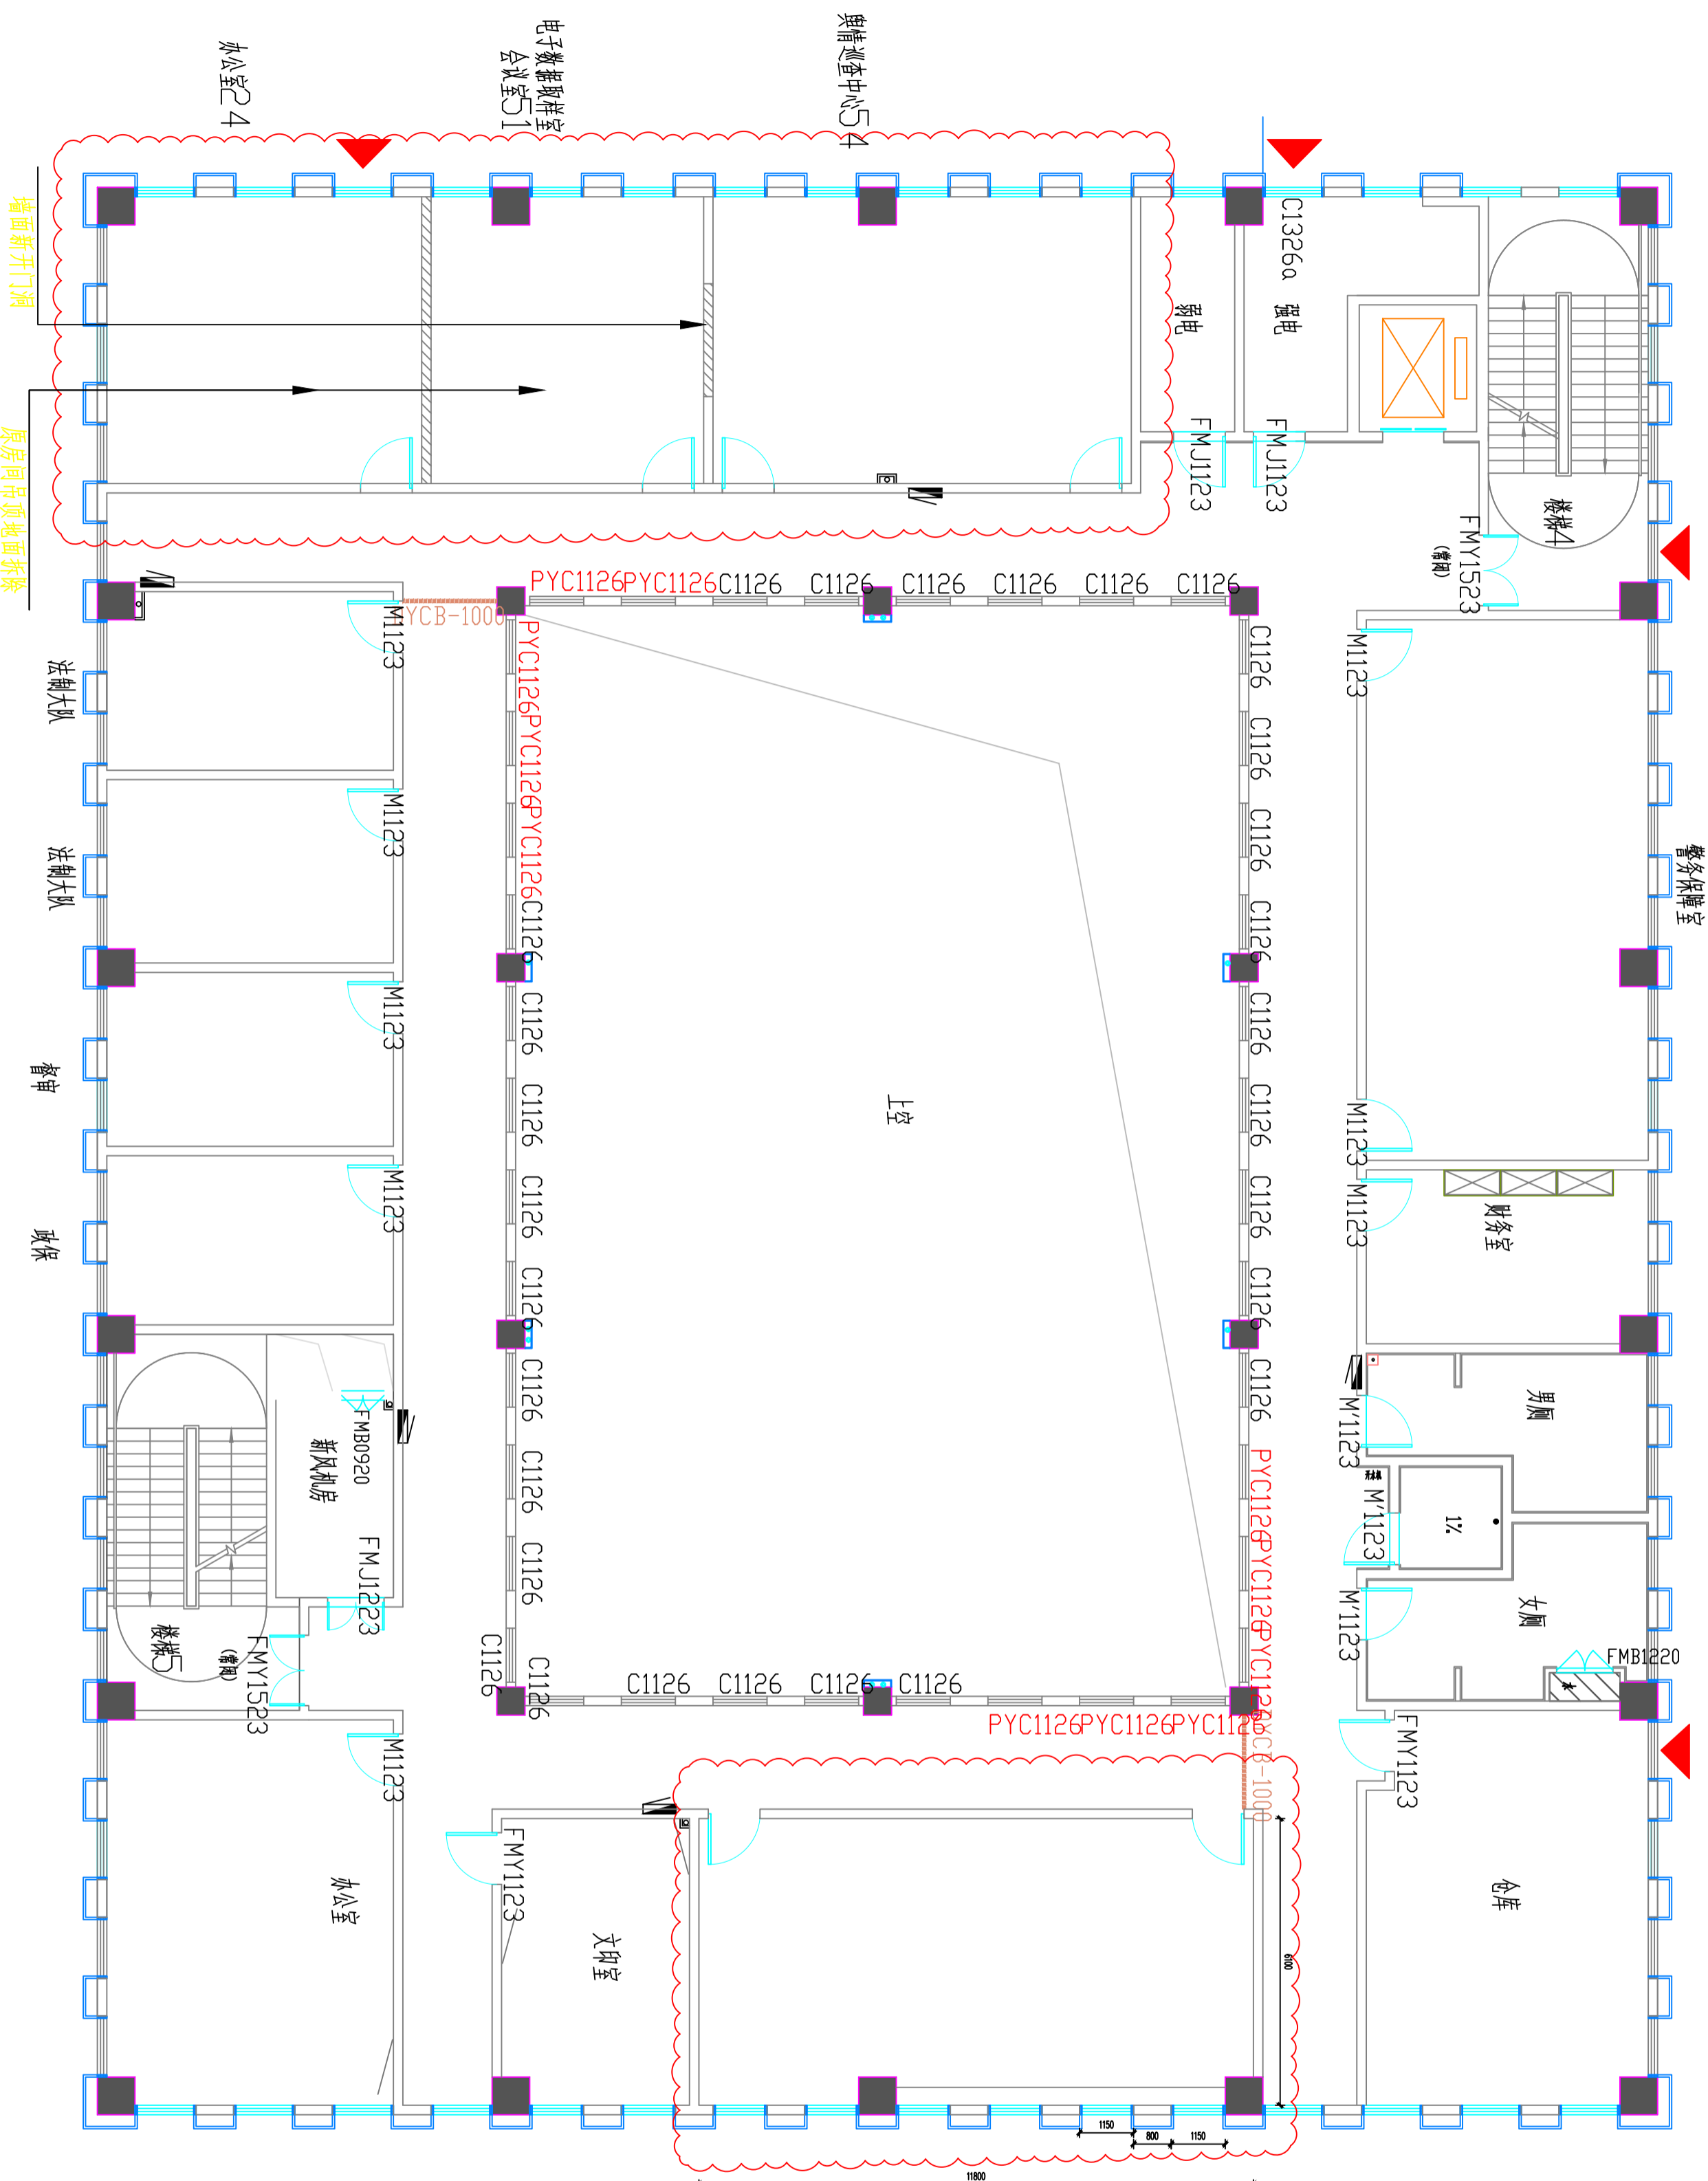

名称	图例
拆除墙柱	

PLAN

02

拆除布置图

SCALE:1:100

注意：
本图须经签署并加盖本公司专用出图章方为有效。
本施工图应经相关部门审批通过后方可施工。

备注

项目编码
SWW
(扫码机扫码位置)

注册执业签章

姓名

注册证书号码

注册印章号码

审定

审核

项目负责

专业负责

校对

设计

建设单位

洋河新区分局

工程名称

营房-1至5F装修改造项目

子项目名称

图名

3F新建墙体布置图

设计号

图号

图别

版次


日期

PLAN


03

新建墙体布置图

SCALE:1:100

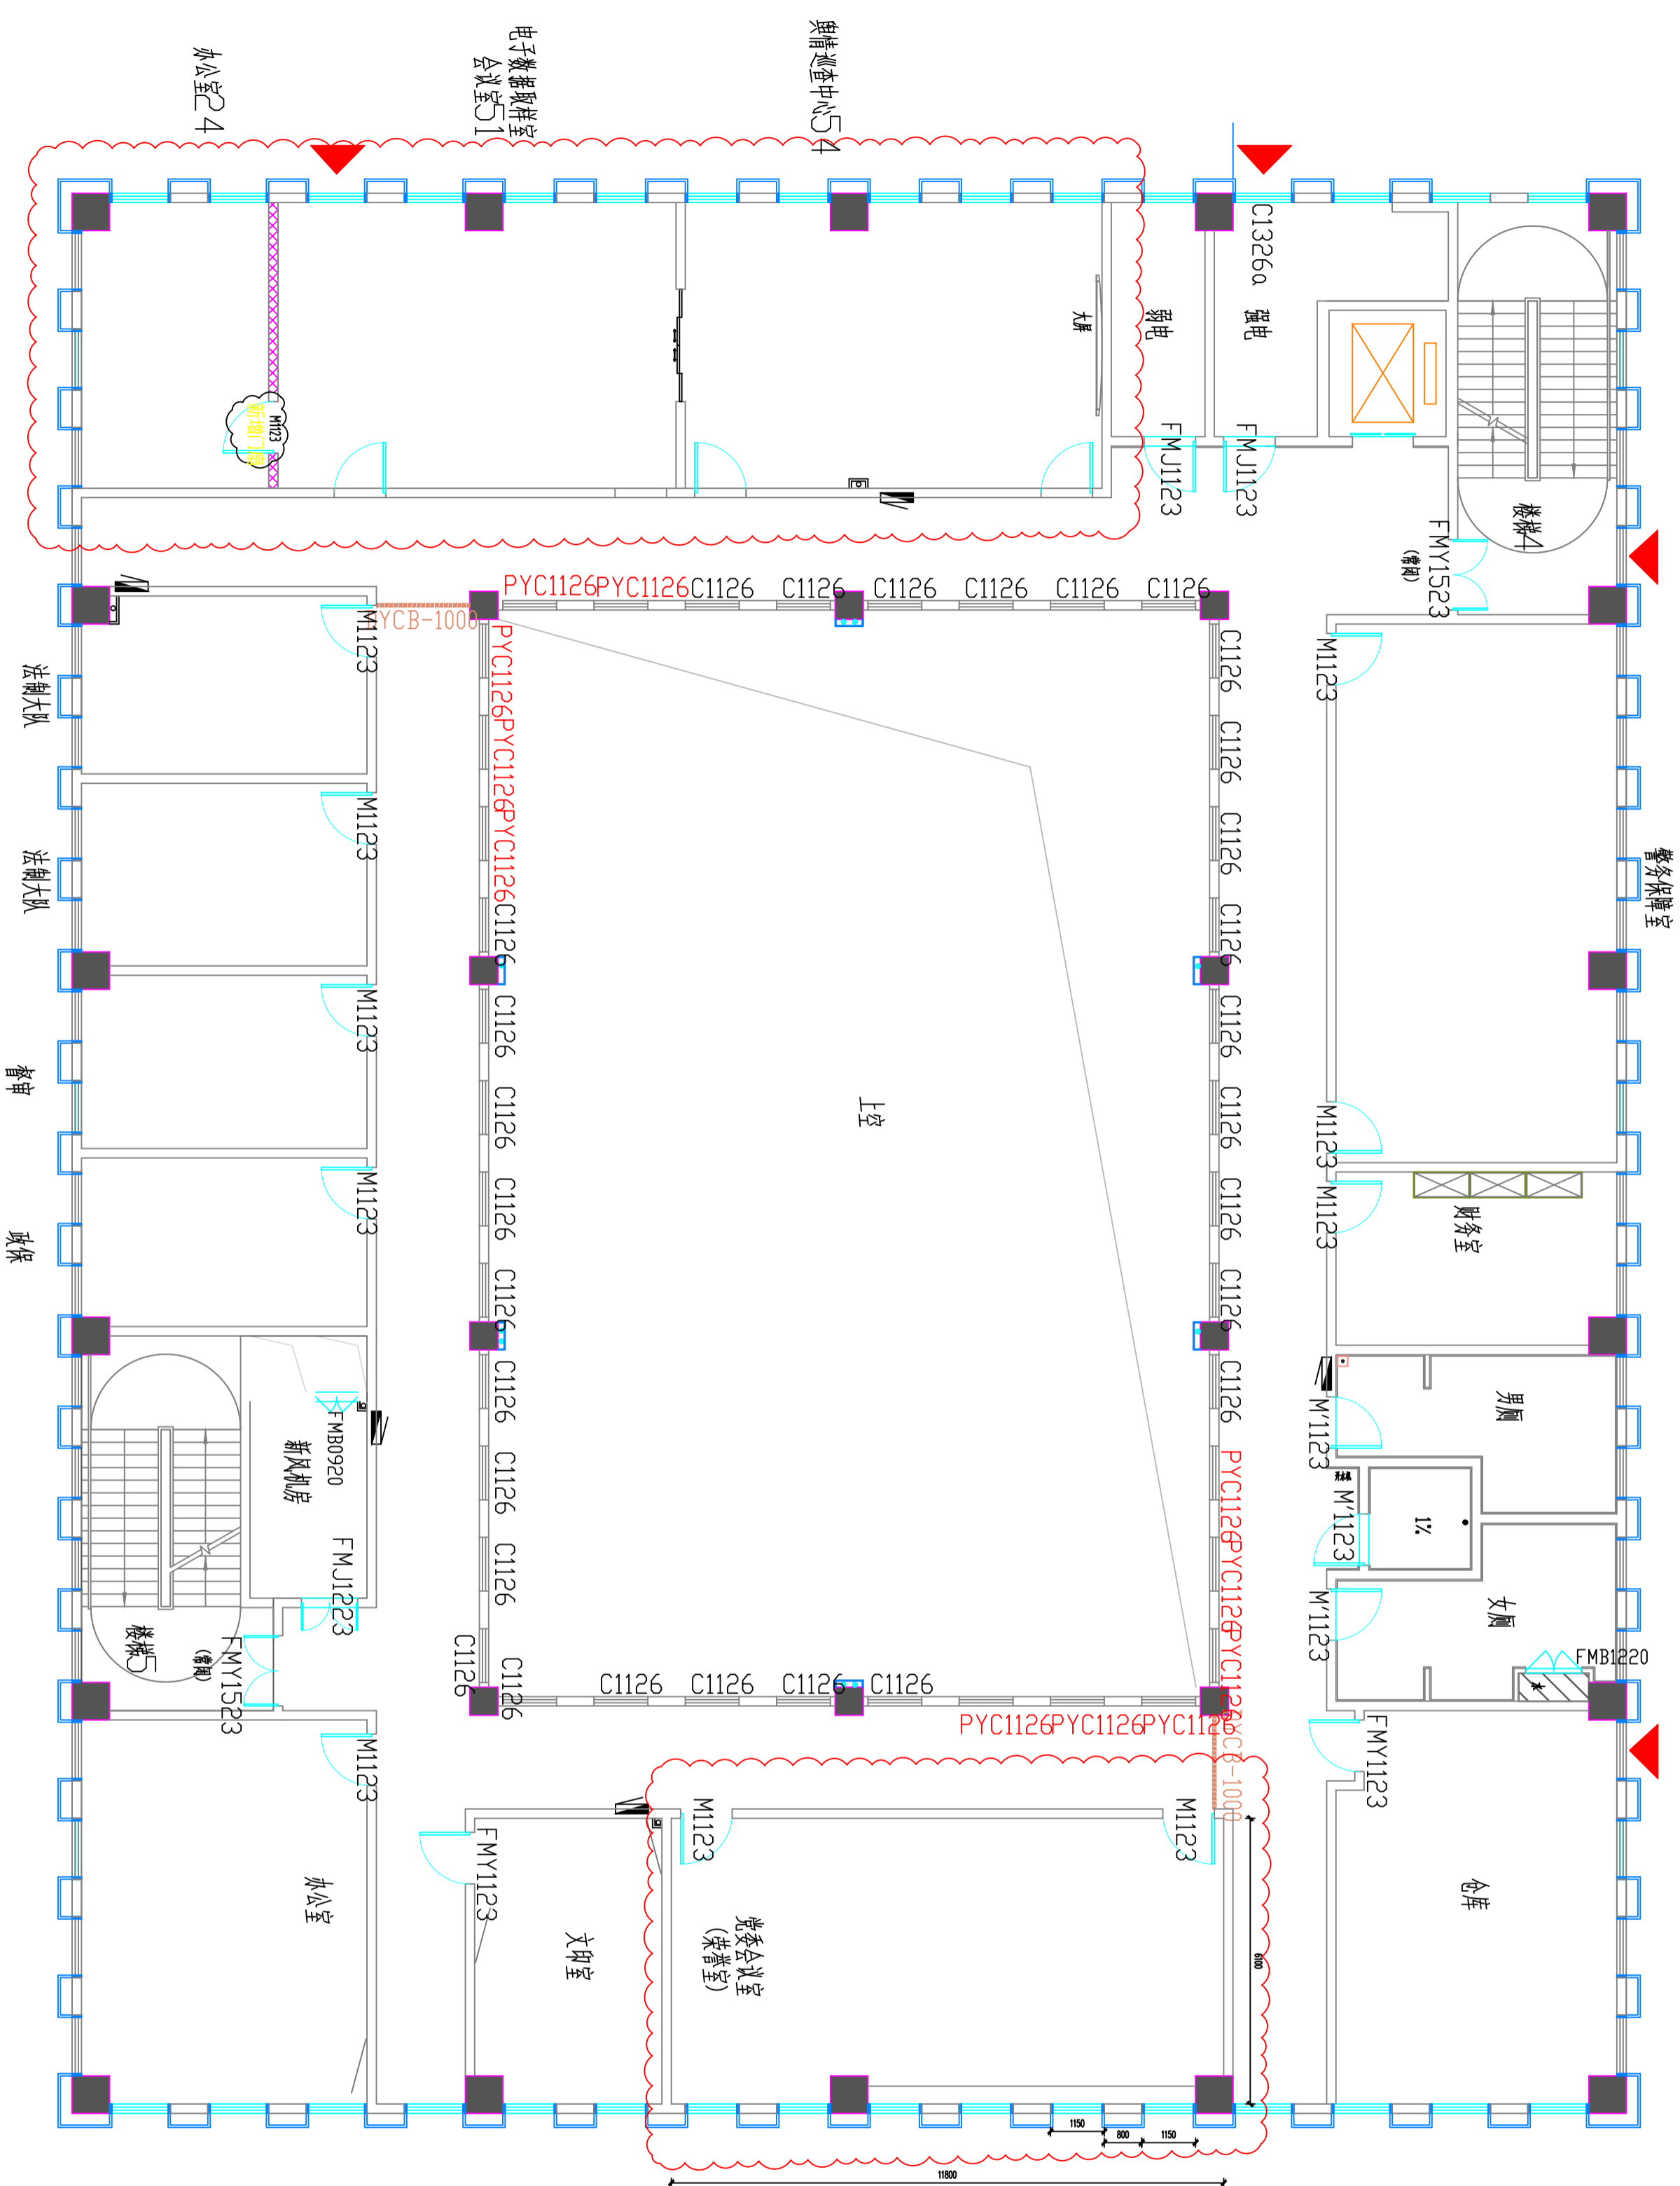

名称	图例
新建墙体	[Red dashed line symbol]
新建墙体加固措施	[Cross-hatch symbol]

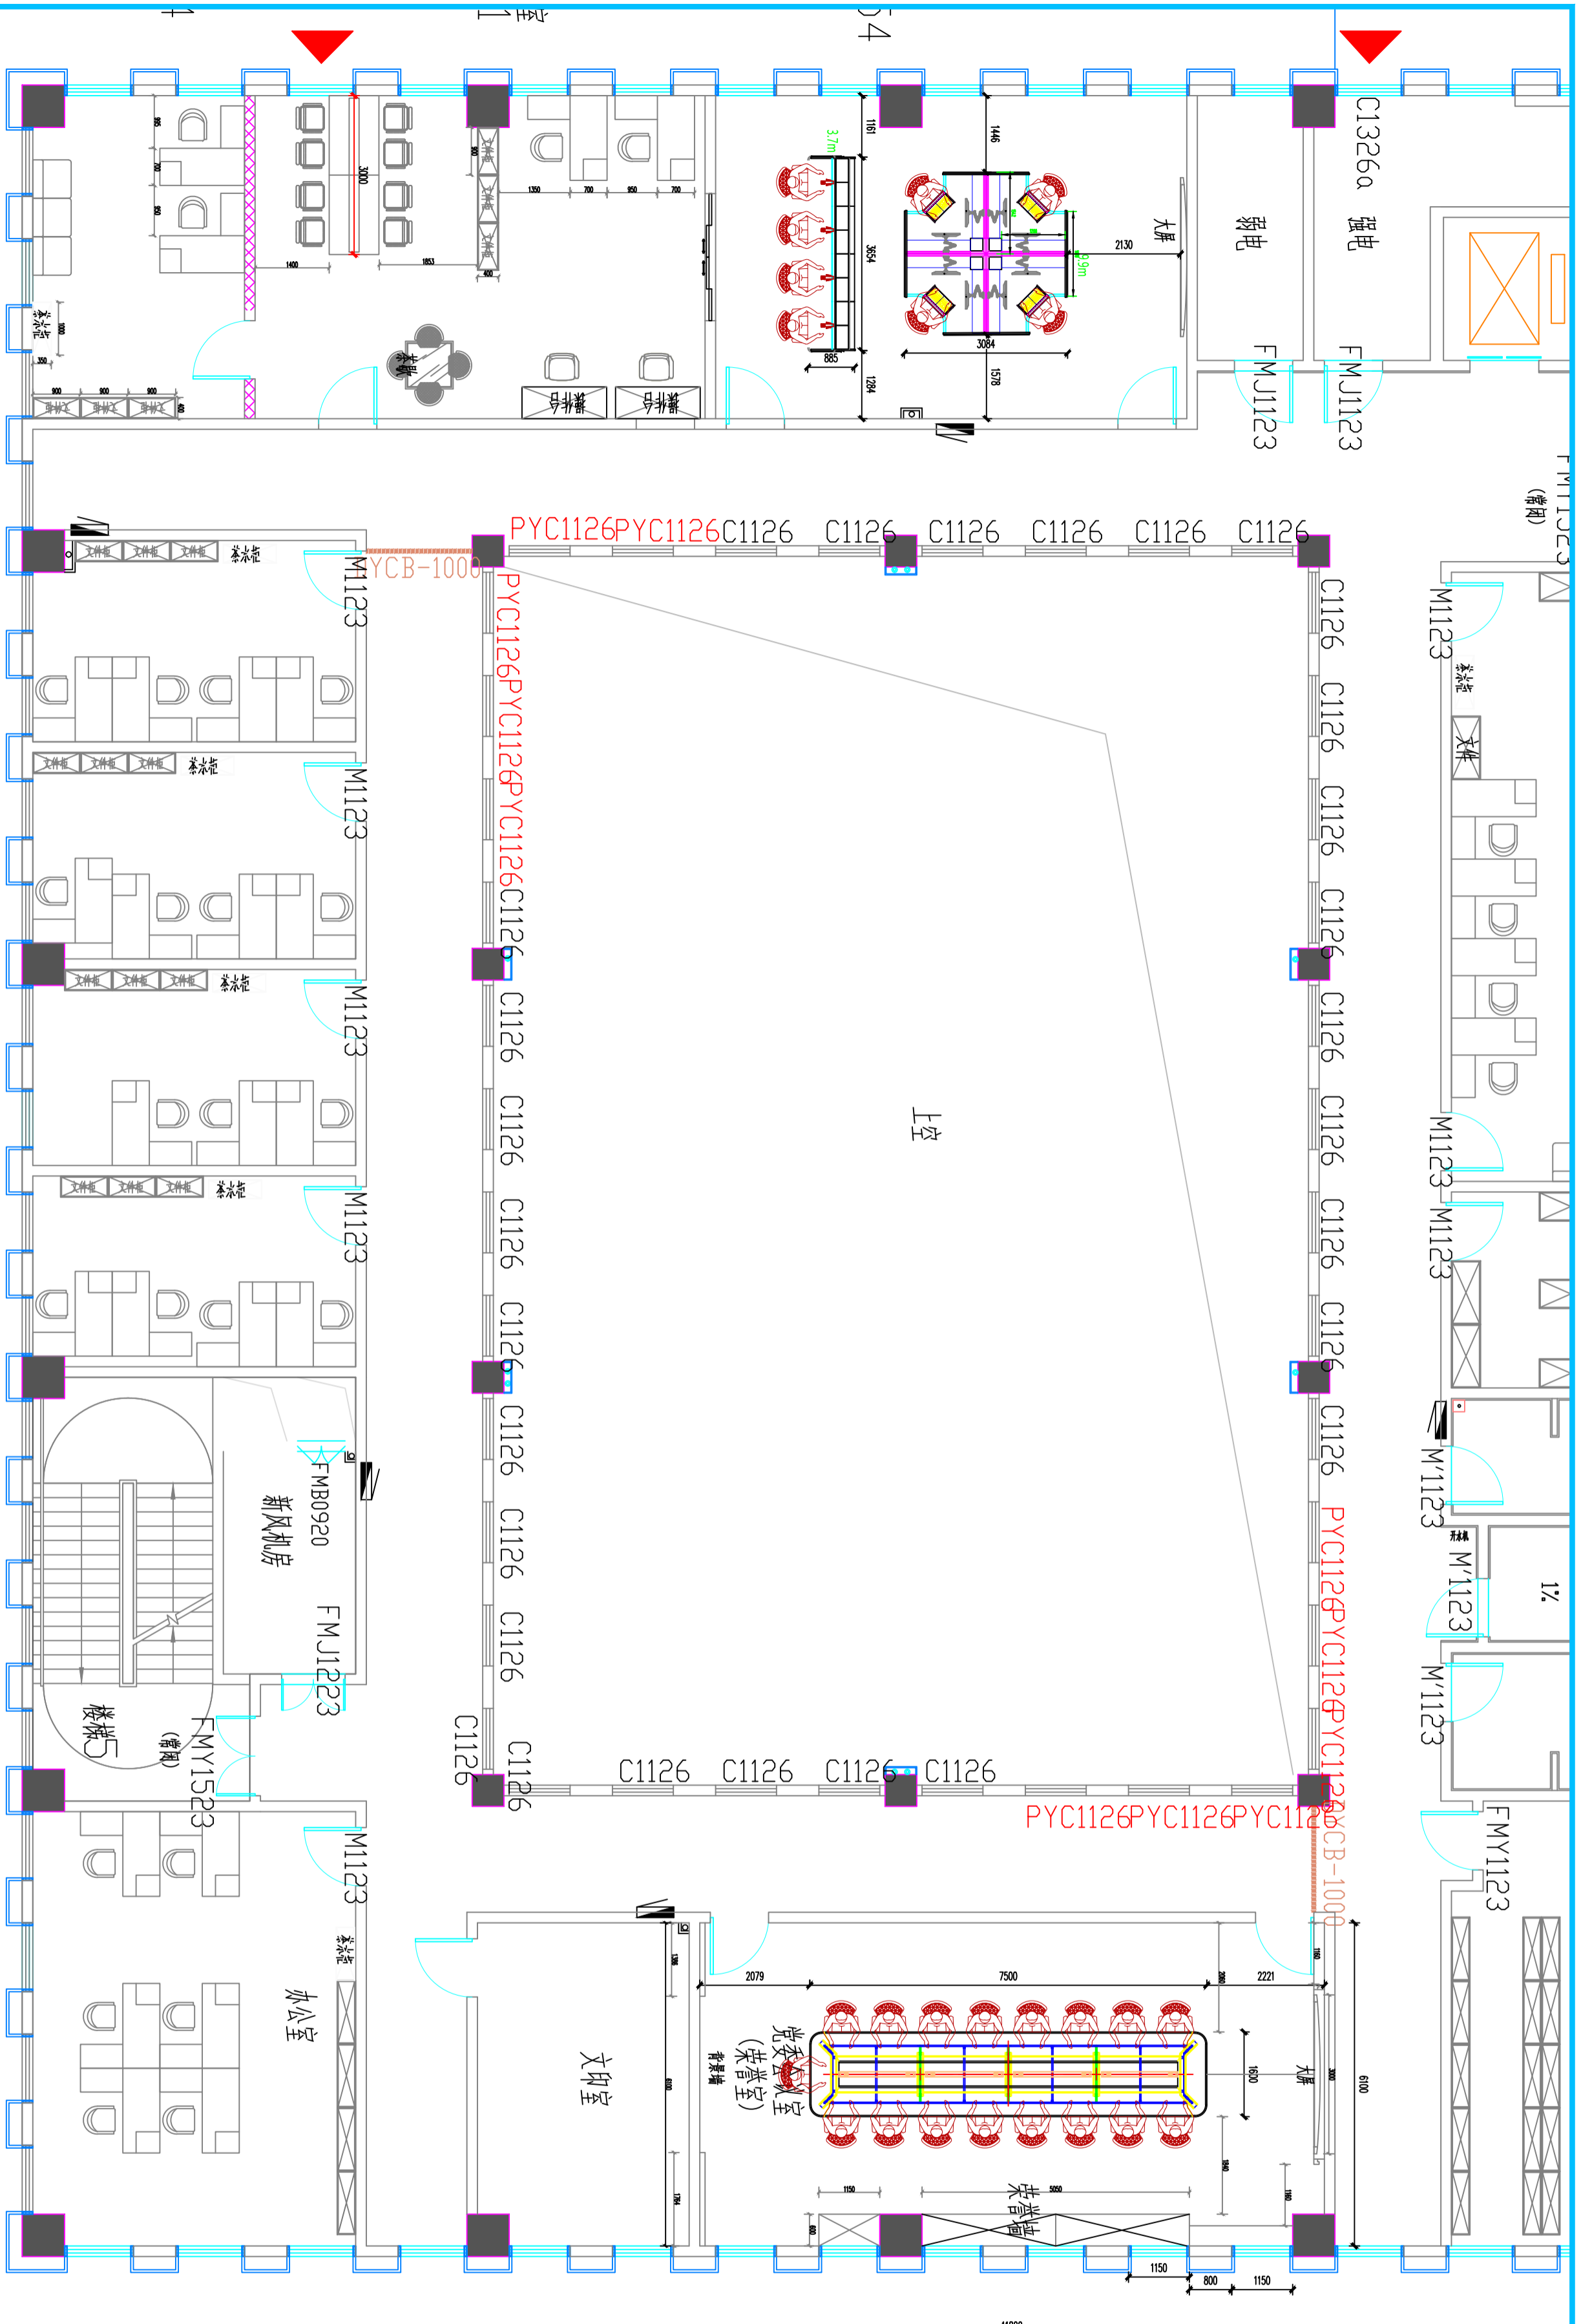

PLAN

05

平面布置图

SCALE:1:100

注意：
本图须经签署并加盖本公司专用出图章方为有效。
本施工图须经相关部门审批通过后方可施工。

备注

项目编码
S100
(扫码机扫码位置)

注册执业签章

姓名	
注册证书号码	
注册印章号码	

审定	
审核	
项目负责	
专业负责	
校对	
设计	

建设单位
CONSTRUCTIVE UNIT
洋河新区分局

工程名称
PROJECT
营房-1至5F装修改造项目

子项名称
TITLE

图名
DRAWING TITLE
3F平面布置图

设计号 DRAWING NO.	版次 CHANGED NO.	日期 DATE
图别 DRAWING TYPE	图次 DRAWING NO.	日期 DATE
图别 DRAWING TYPE	图次 DRAWING NO.	日期 DATE

注意：
本图须经签署并加盖本公司专用出图章方为有效。
本施工图应经相关部门审批通过后方可施工。

备注

项目编码
SWIM
(扫码机扫码位置)

注册执业签章

姓名	
注册证书号码	
注册印章号码	

审定	
审核	
项目负责	
专业负责	
校对	
设计	


建设单位
CONSTRUCTED BY
洋河新区分局

工程名称
PROJECT
营房-1至5F装修改造项目

子项名称
TITLE

图名
DRAWING TITLE
3F顶面综合布置图

设计号	
图号	
图别	室施
版次	A
日期	2026

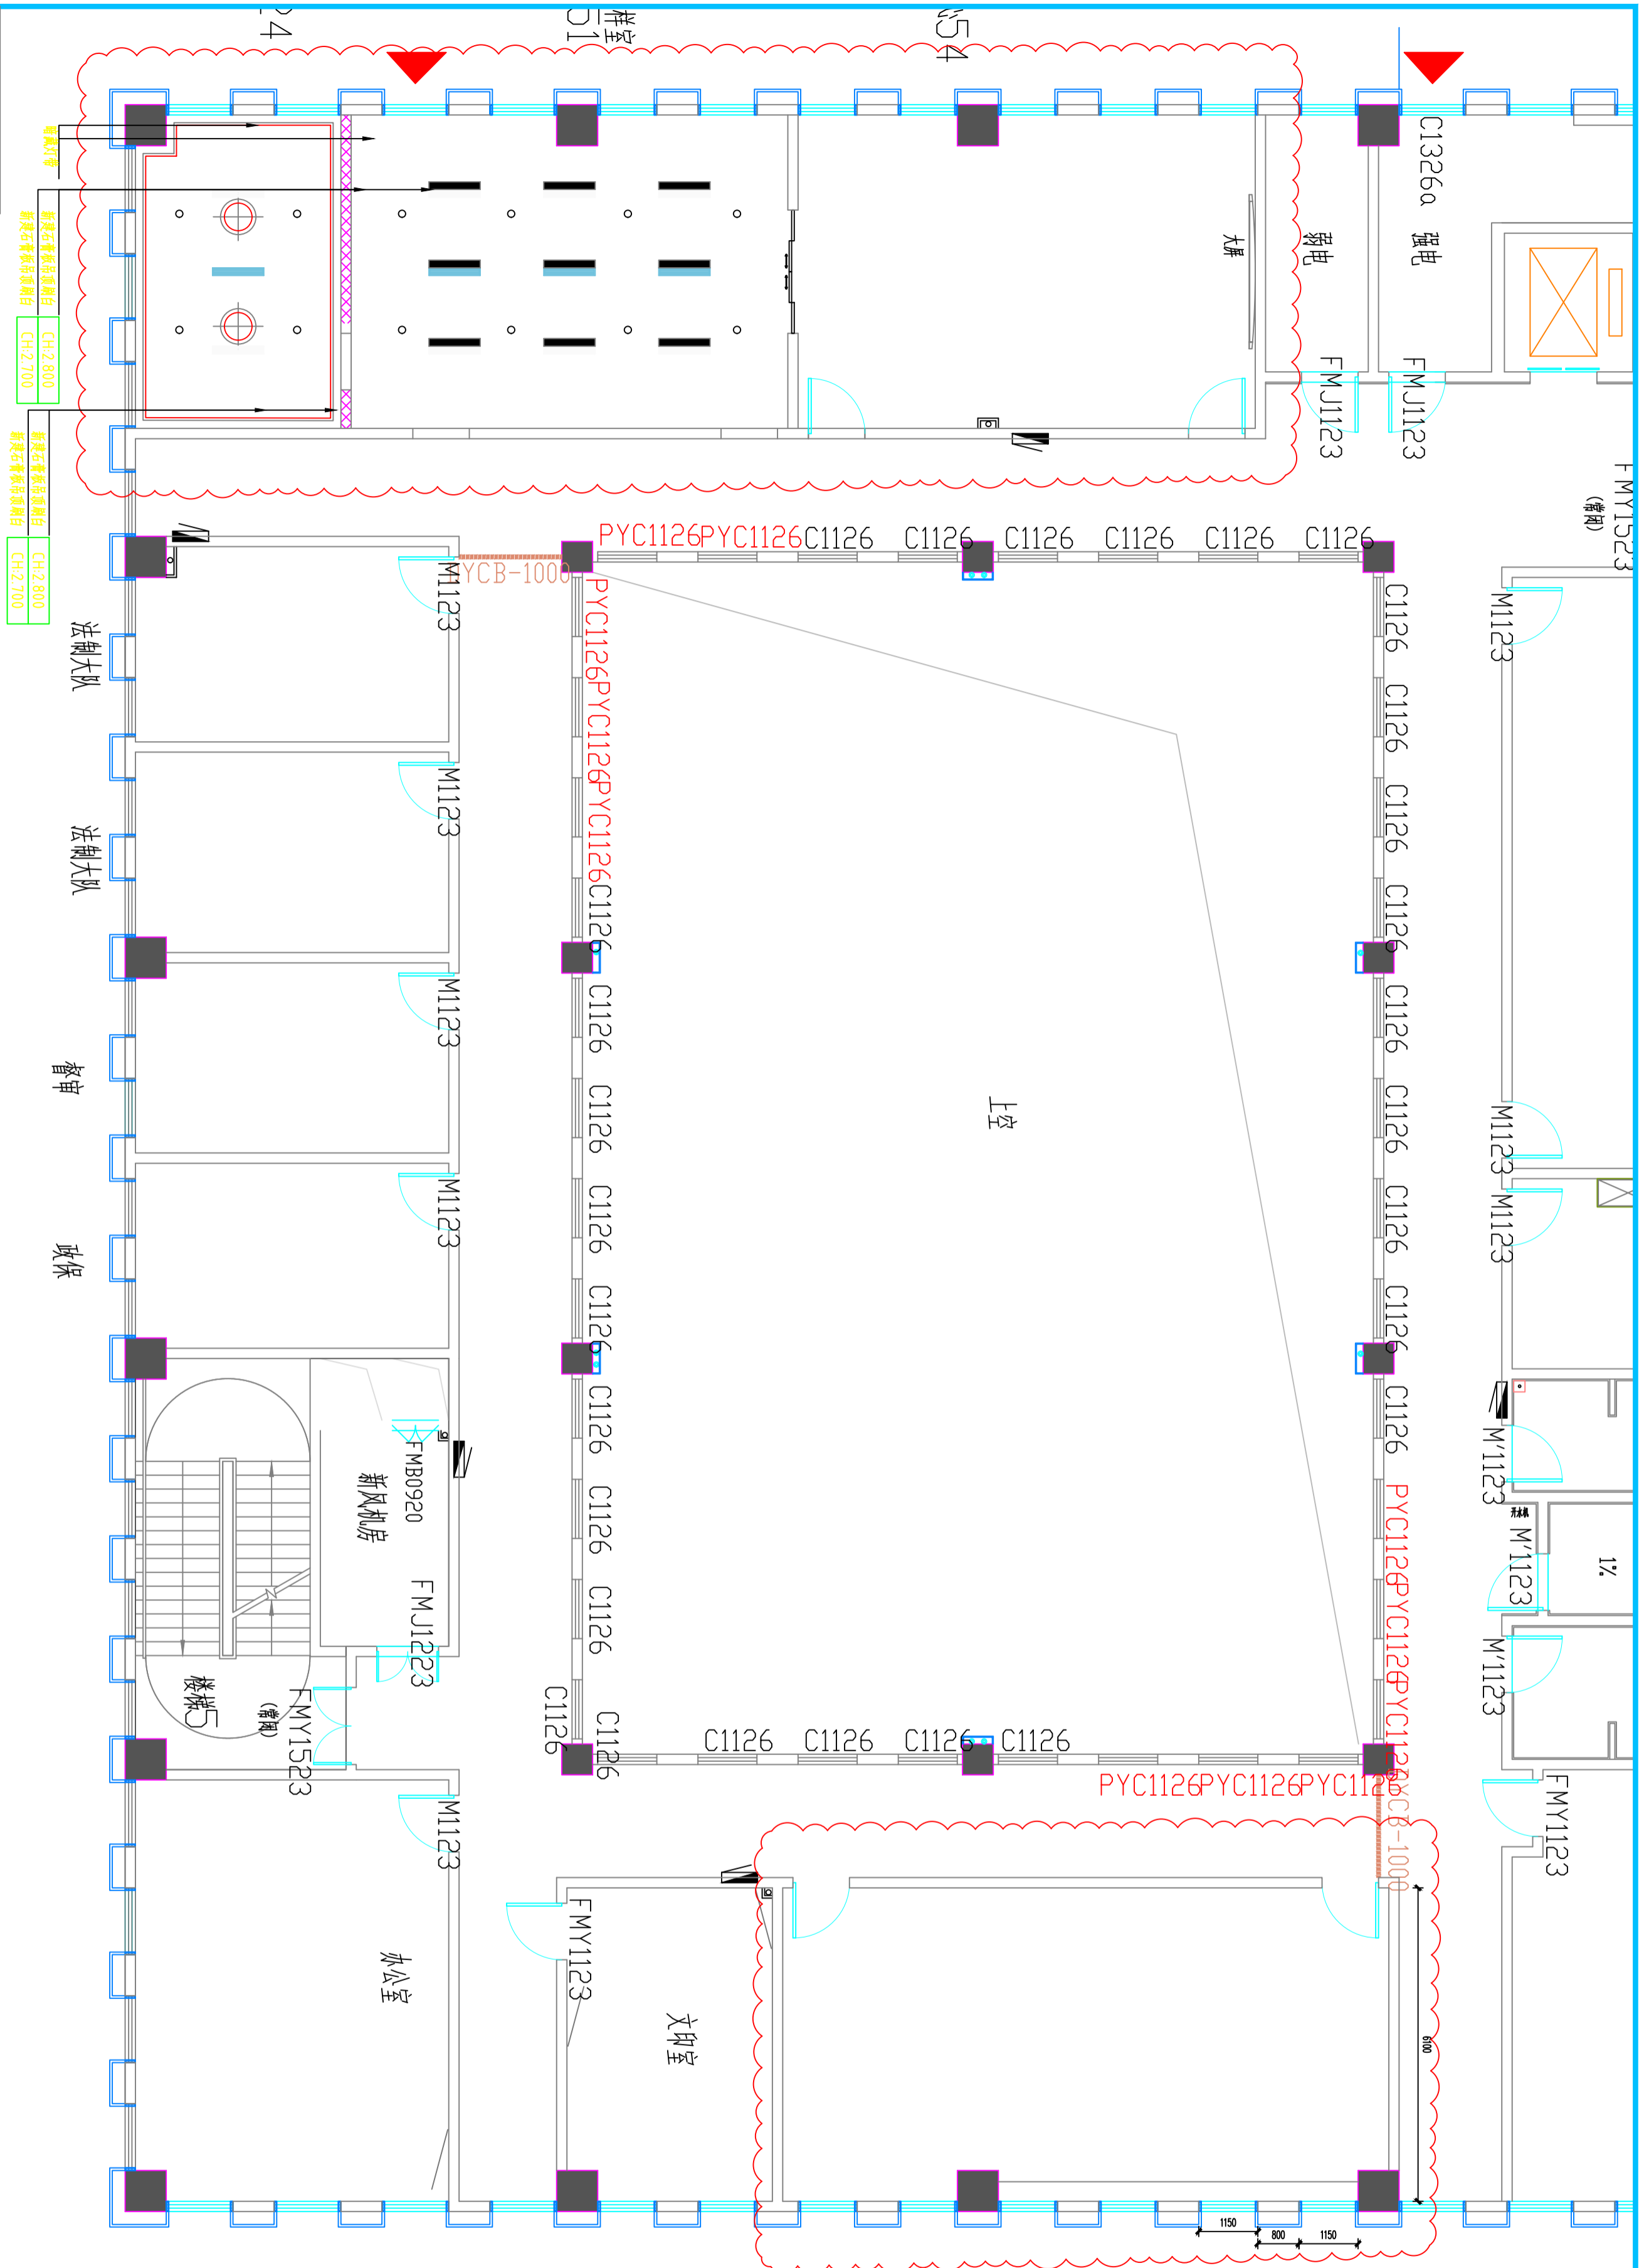


规格	数量	材料代号
L1	64-100	
L2	80	20-30
L3	50	
L4	40	

05

顶面综合布置图

PLAN

SCALE:1:100

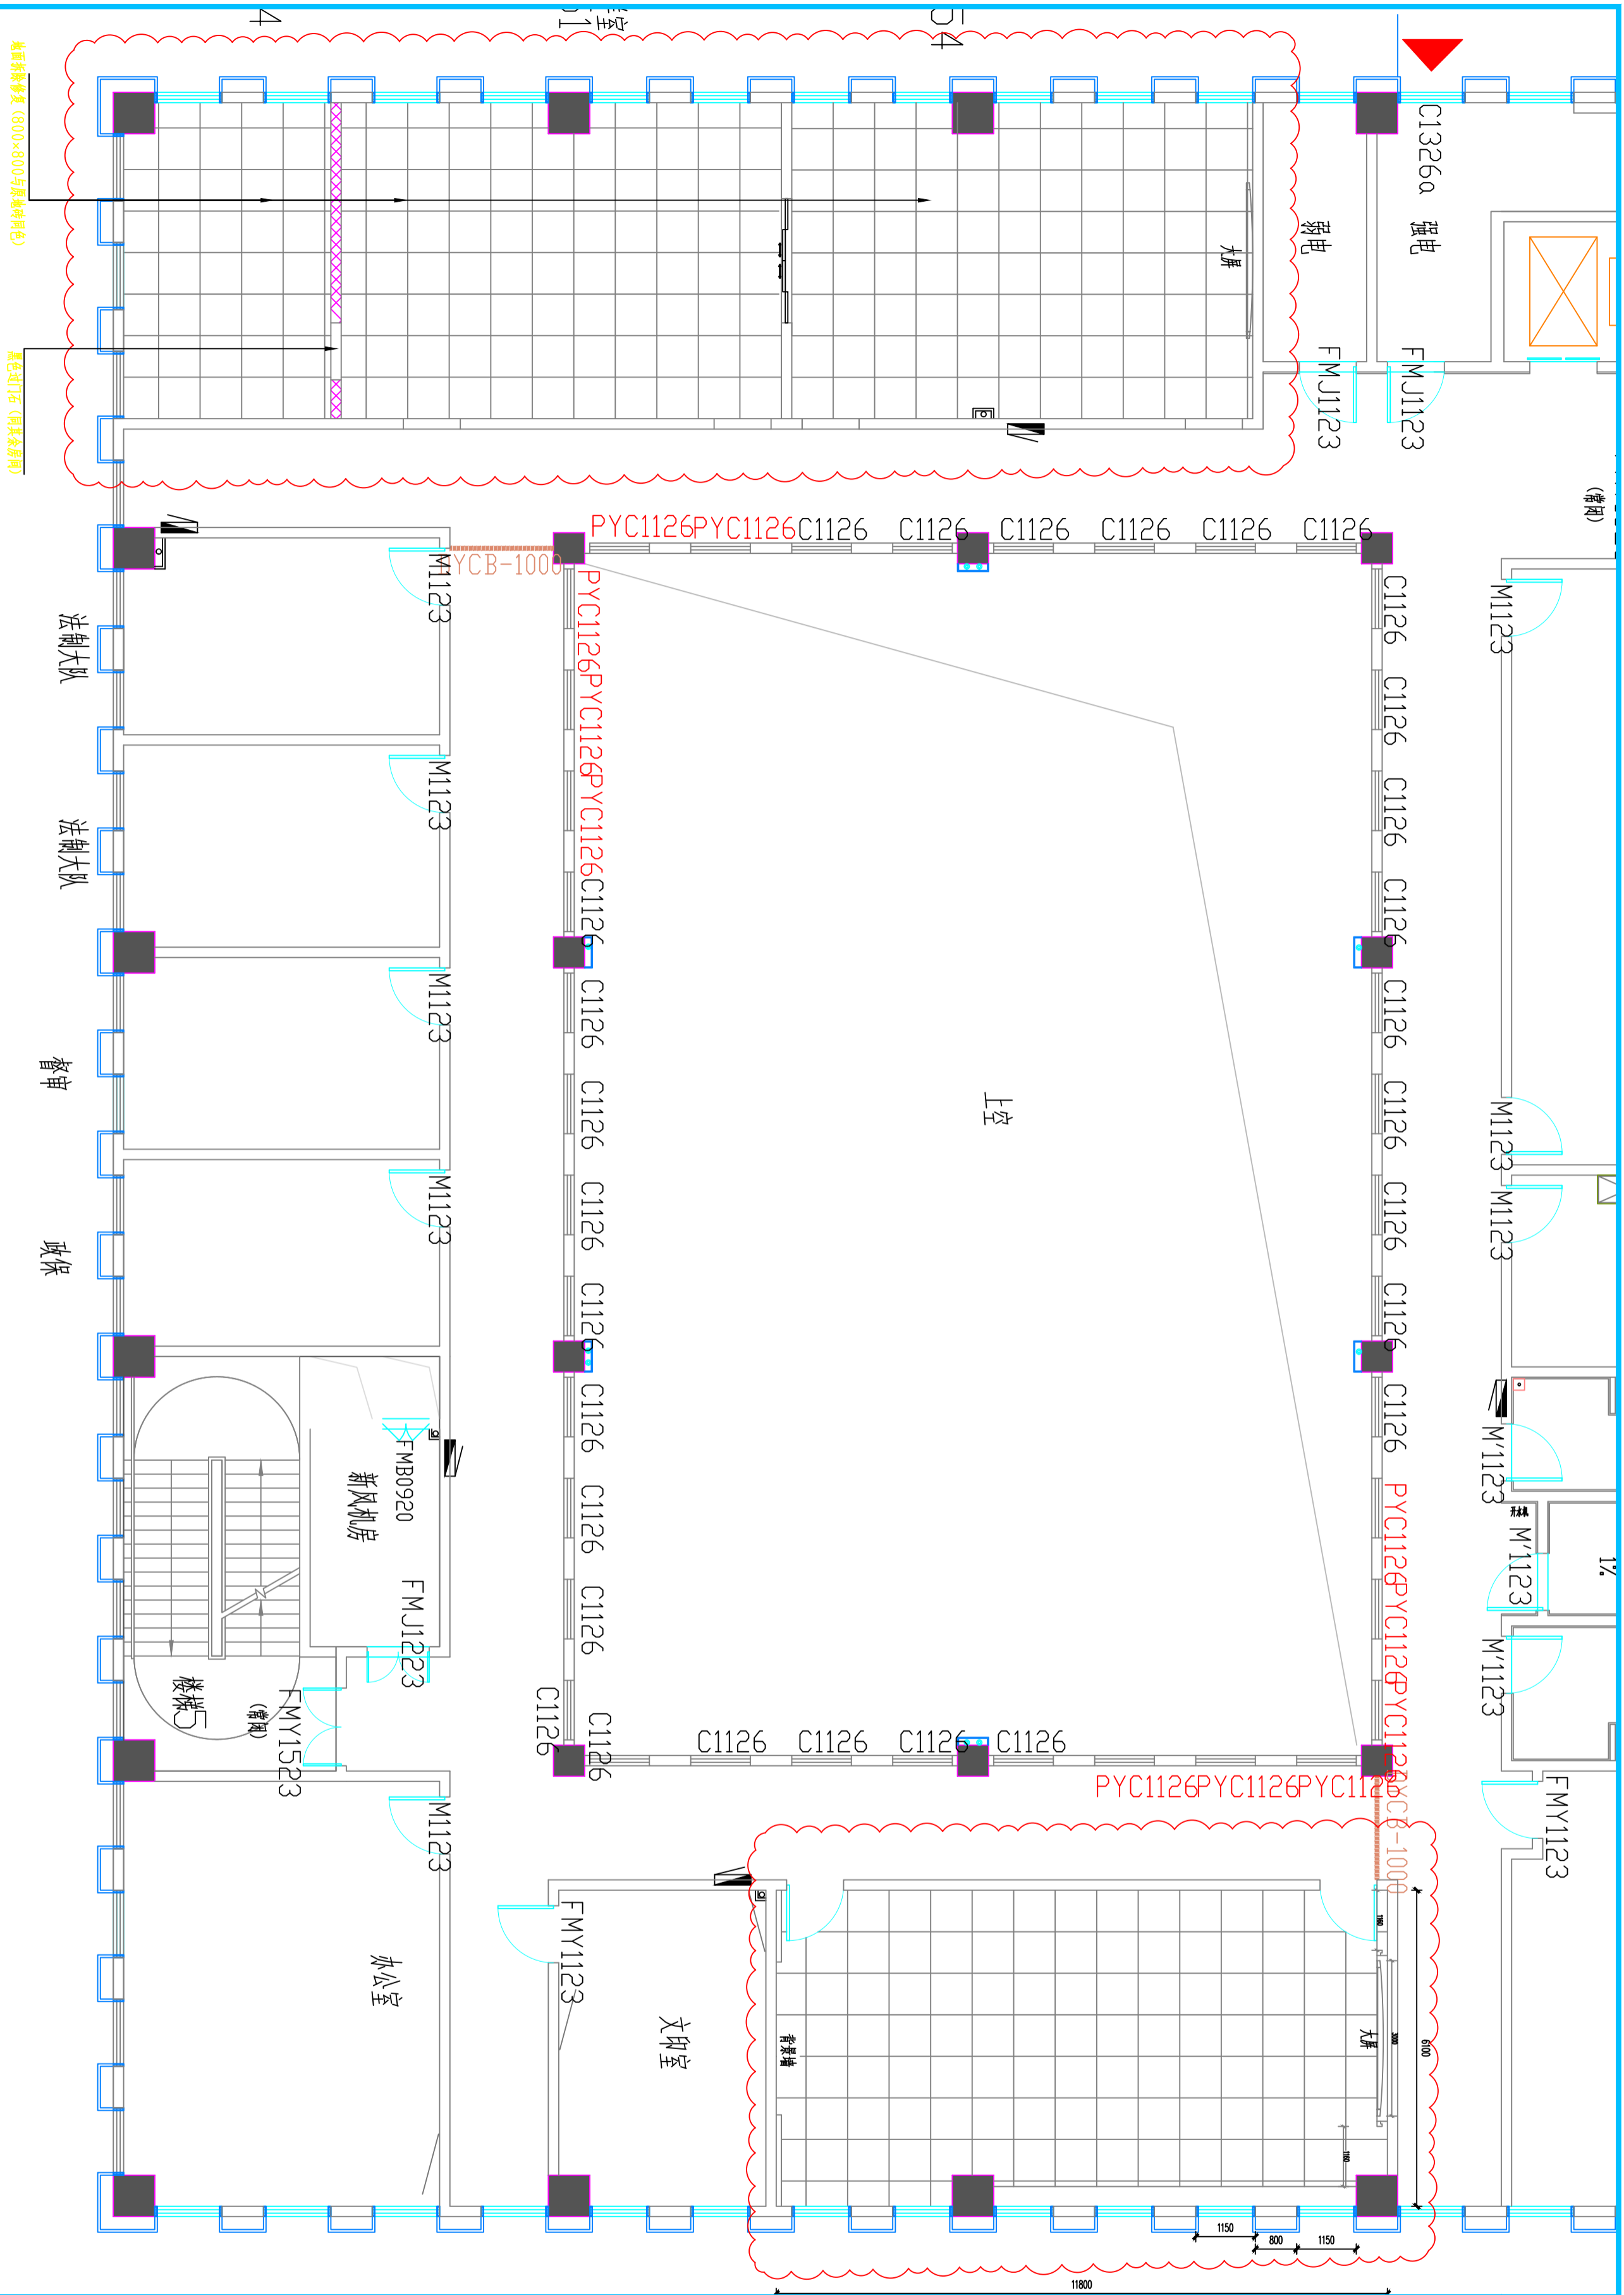

注意：
本图须经签署并加盖本公司专用出图章方为有效。
本施工图应经相关部门审批通过后方可施工。

备注

项目编码
SWM
(扫码机扫码位置)

注册执业签章

姓名

注册证书号码

注册印章号码

审定

审核

项目负责

专业负责

校对

设计

建设单位

洋河新区分局

工程名称

营房-1至5F装修改造项目

子项名称

图名
3F地面布置图

设计号

图号

图别

版次
A

日期
2026

PLAN

08

地面布置图

SCALE:1:100

注意：
本图须经签署并加盖本公司专用出图章方为有效。
本施工图应经相关部门审批通过后方可施工。

备注

项目编码
SWW
(扫码机扫码位置)

注册执业签章

姓名

注册证书号码

注册印章号码

审定

审核

项目负责

专业负责

校对

设计

建设单位

洋河新区分局

工程名称

营房-I至5F装修改造项目

子项名称

图名
3F灯具控制布置图

设计号

图号


图别

版本号

版次

日期

1/1

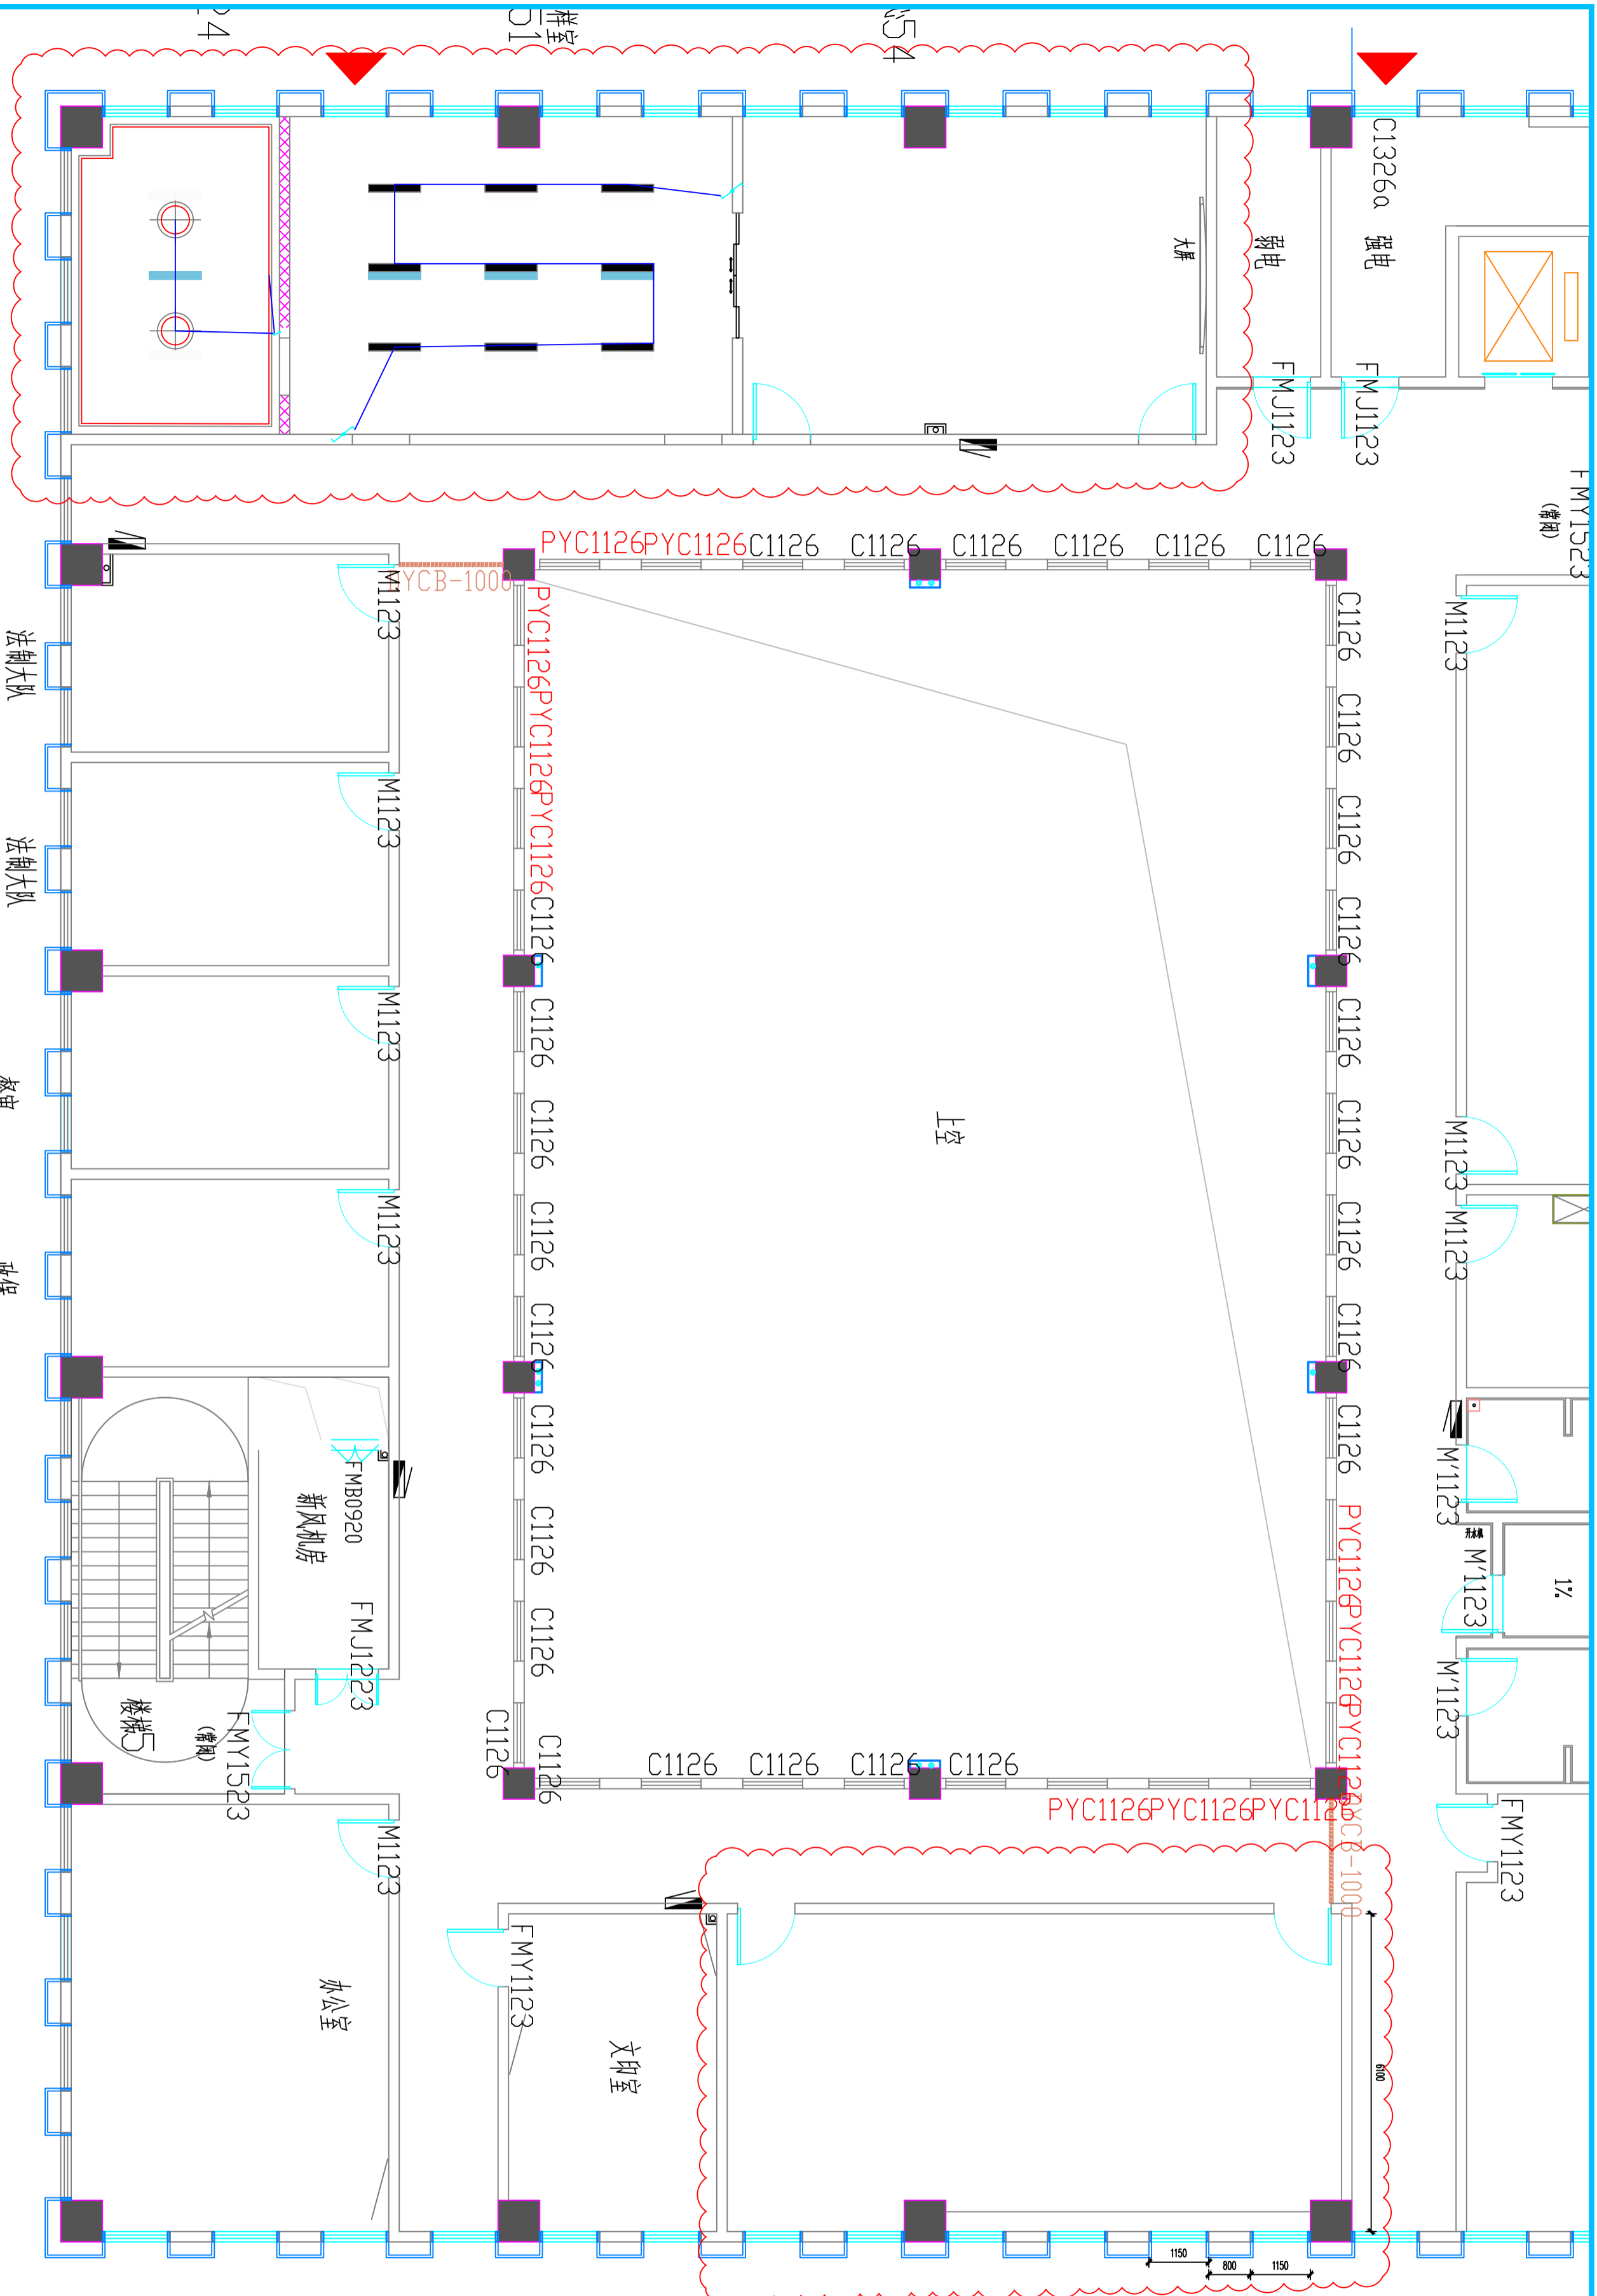

图例	说明	型号规格
~	单联单控开关	86X86H0
~	双联单控开关	86X120H0
~	三联单控开关	86X150H0
~	单联双控开关	86X86D0
~	双联双控开关	86X120D0
~	三联双控开关	86X150D0

注：插座离地距1.2米安装。

PLAN

灯具控制布置图

SCALE:1:100

09

注意：
本图须经签署并加盖本公司专用出图章方为有效。
本施工图应经相关部门审批通过后方可施工。

备注

项目编码
STW
(扫码机扫码位置)

注册执业签章

姓名

注册证书号码

注册印章号码

审定

审核

项目负责

专业负责

校对

设计

设计

建设单位

洋河新区分局

工程名称


营房-1至5F装修改造项目

子项名称

图名


3F综合线路布置图

设计号	图号	图别	版次	日期
		室施	A	2026

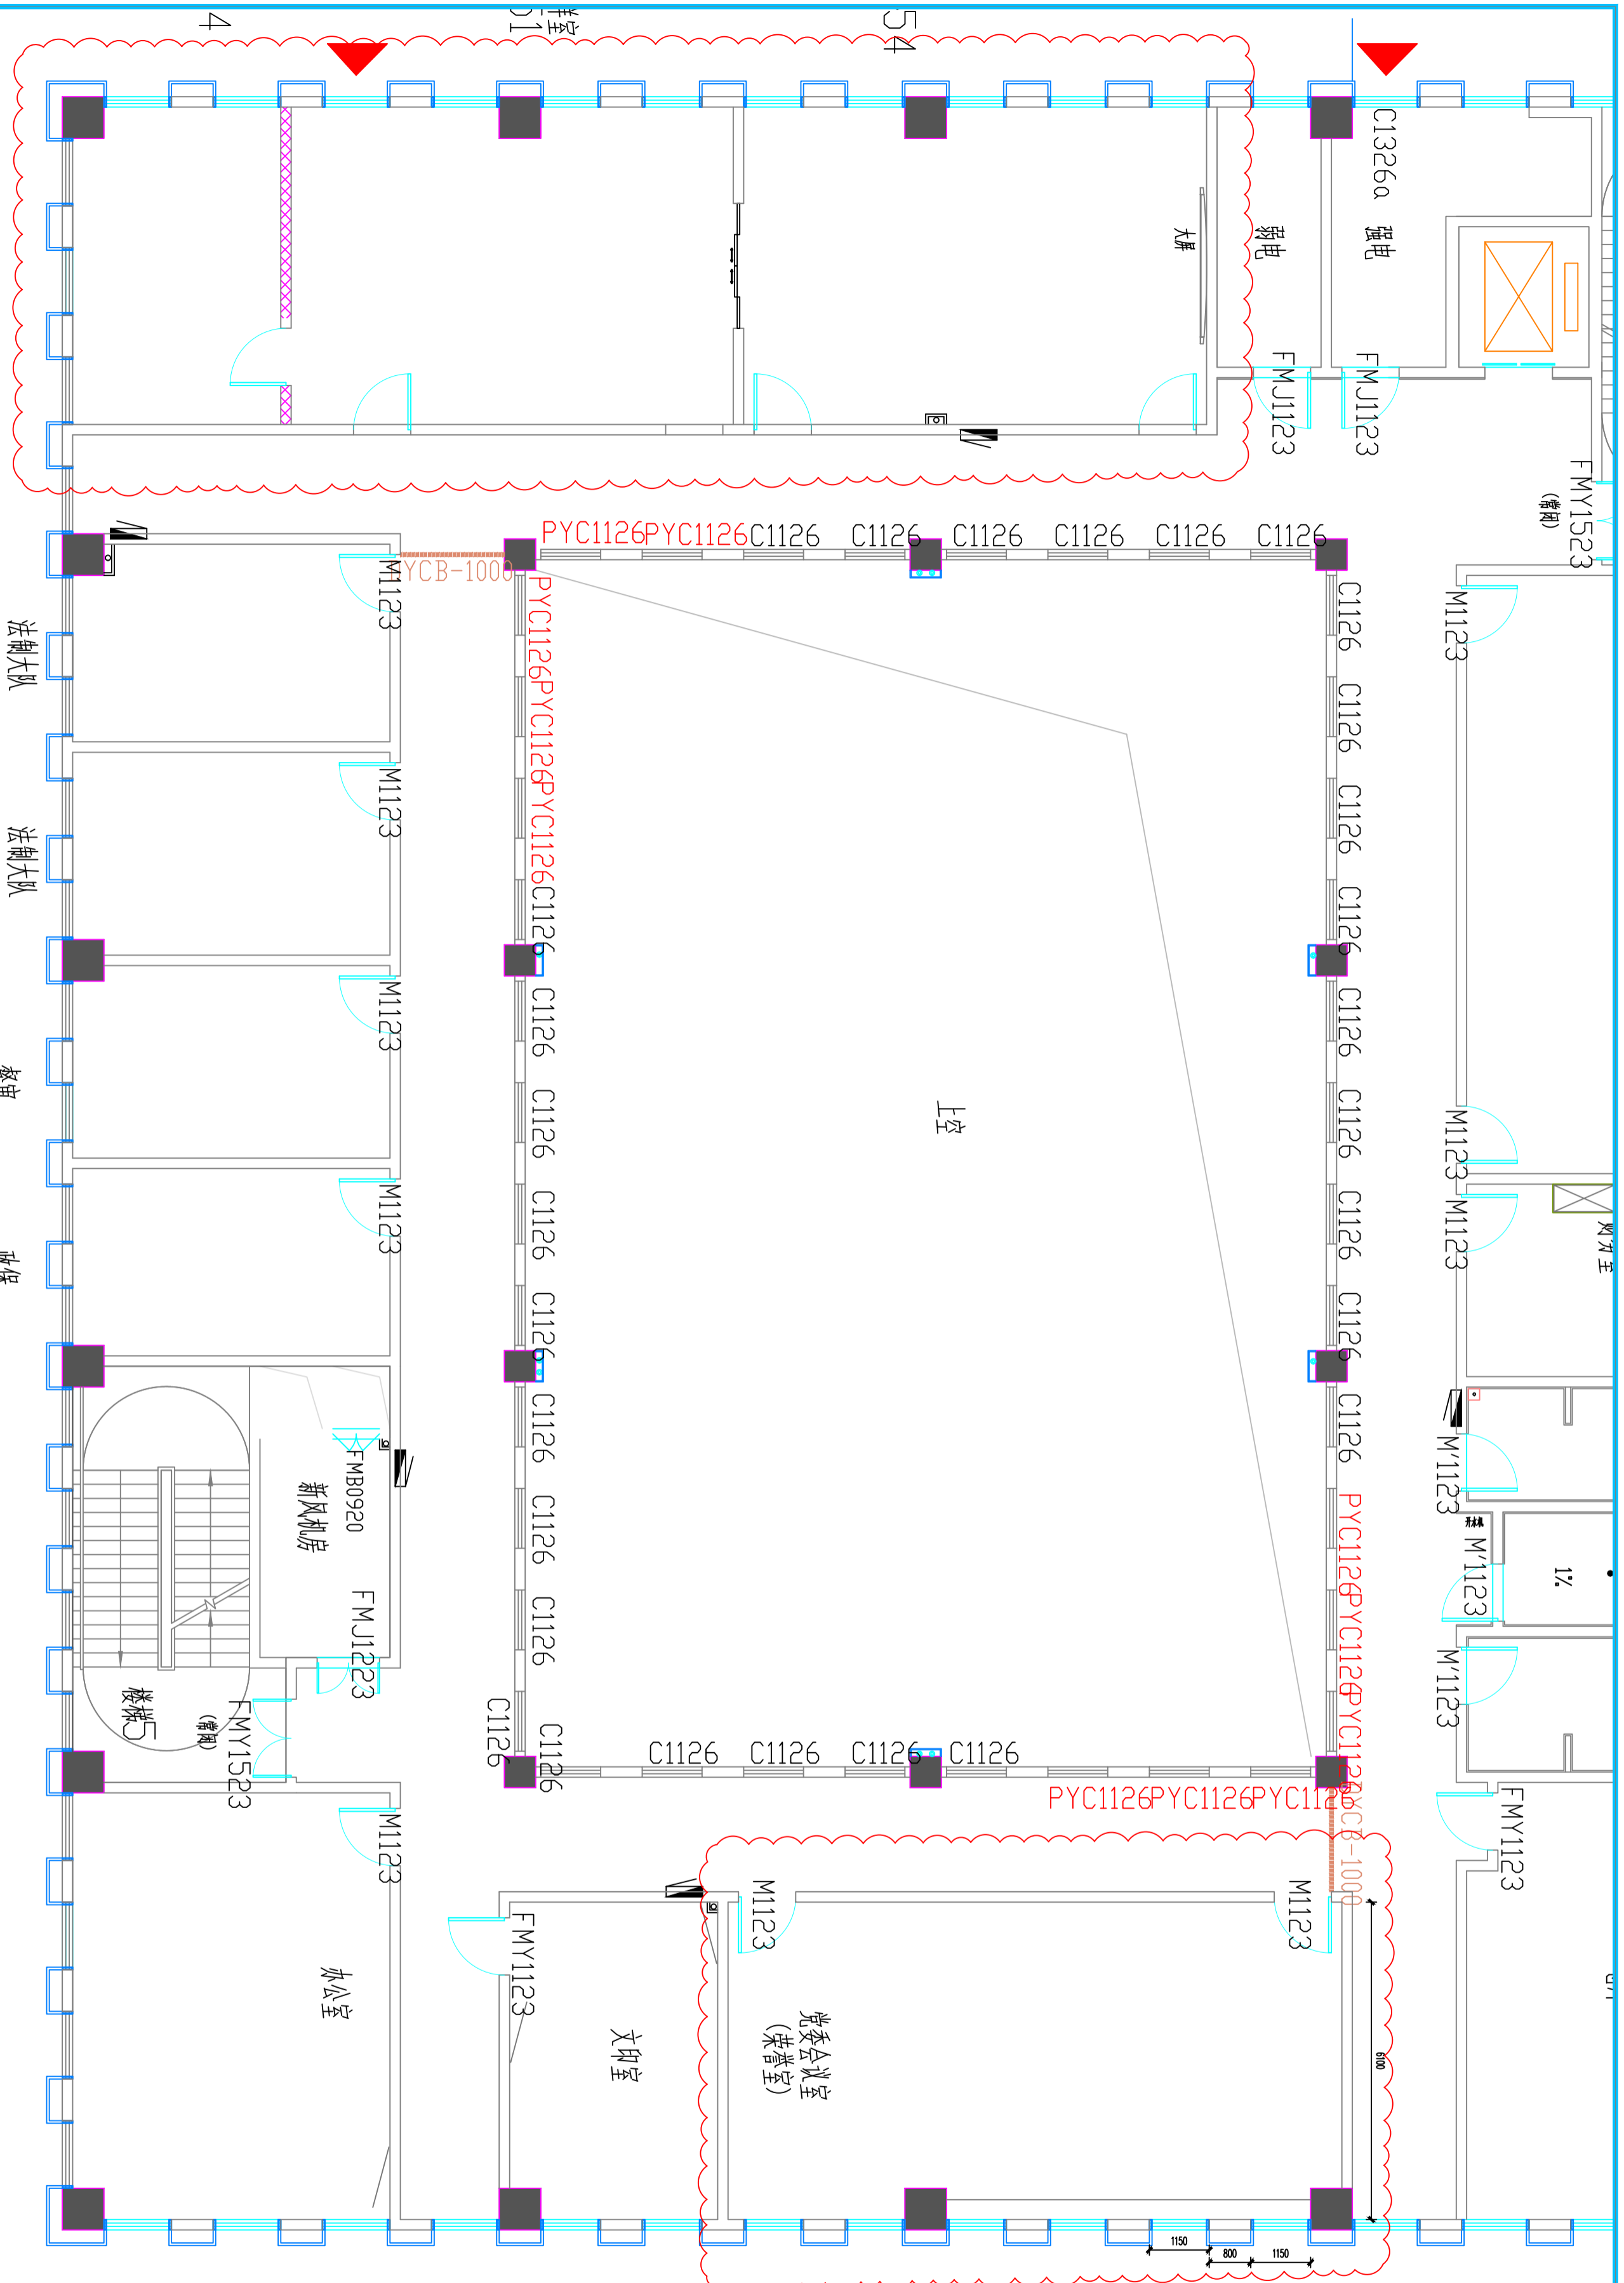

图例	说明
----	----


	强电
	弱电
	无线网络
	门禁
	弱电箱
	监控探头

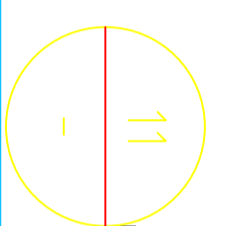

综合线路布置图

PLAN

SCALE: 1:100

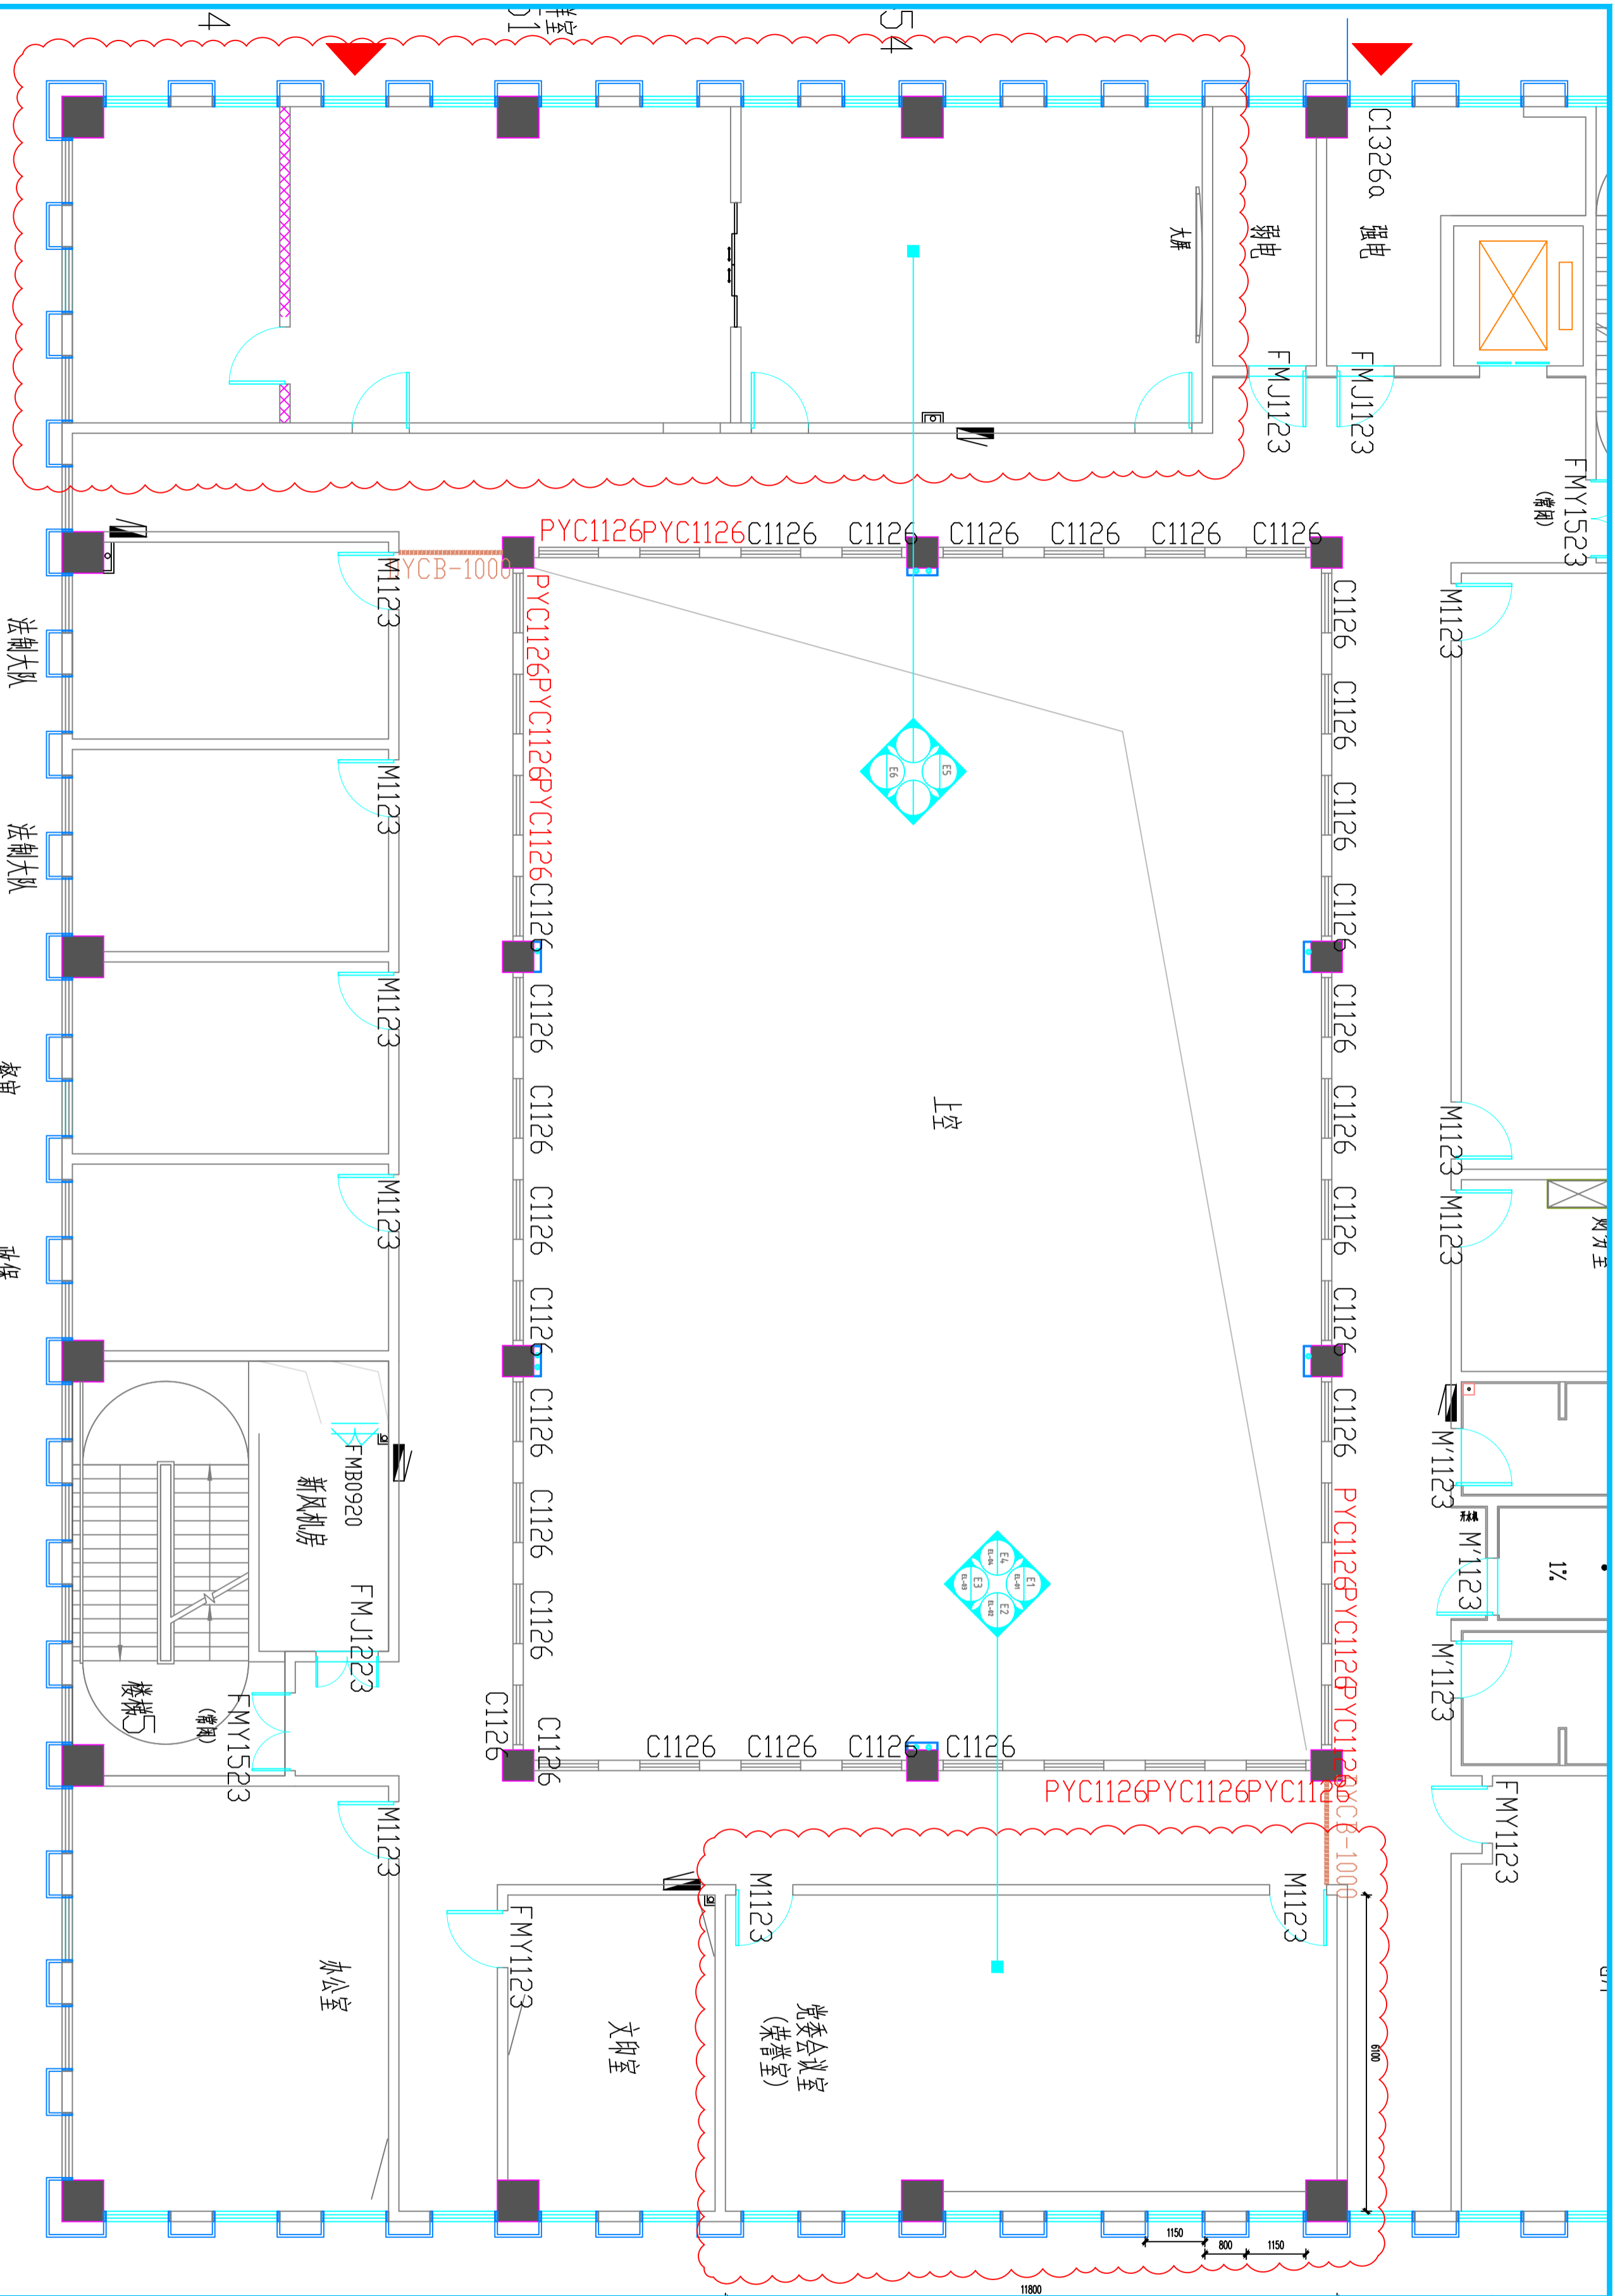

PLAN

12

立面索引图

SCALE:1:100

注意：
本图须经签署并加盖本公司专用出图章方为有效。
本施工图应经相关部门审批通过后方可施工。

备注

项目编码

注册执业签章

姓名

注册证书号码

注册印章号码

审核

核定

审核

项目负责

专业负责

校对

设计

建设单位

洋河新区分局

工程名称

营房-1至5F装修改造项目

子项名称

3F立面索引图

图名

设计号

图号

图别

版本号


日期

2026

系统图

回路编号-线缆-敷设方式

用电设备

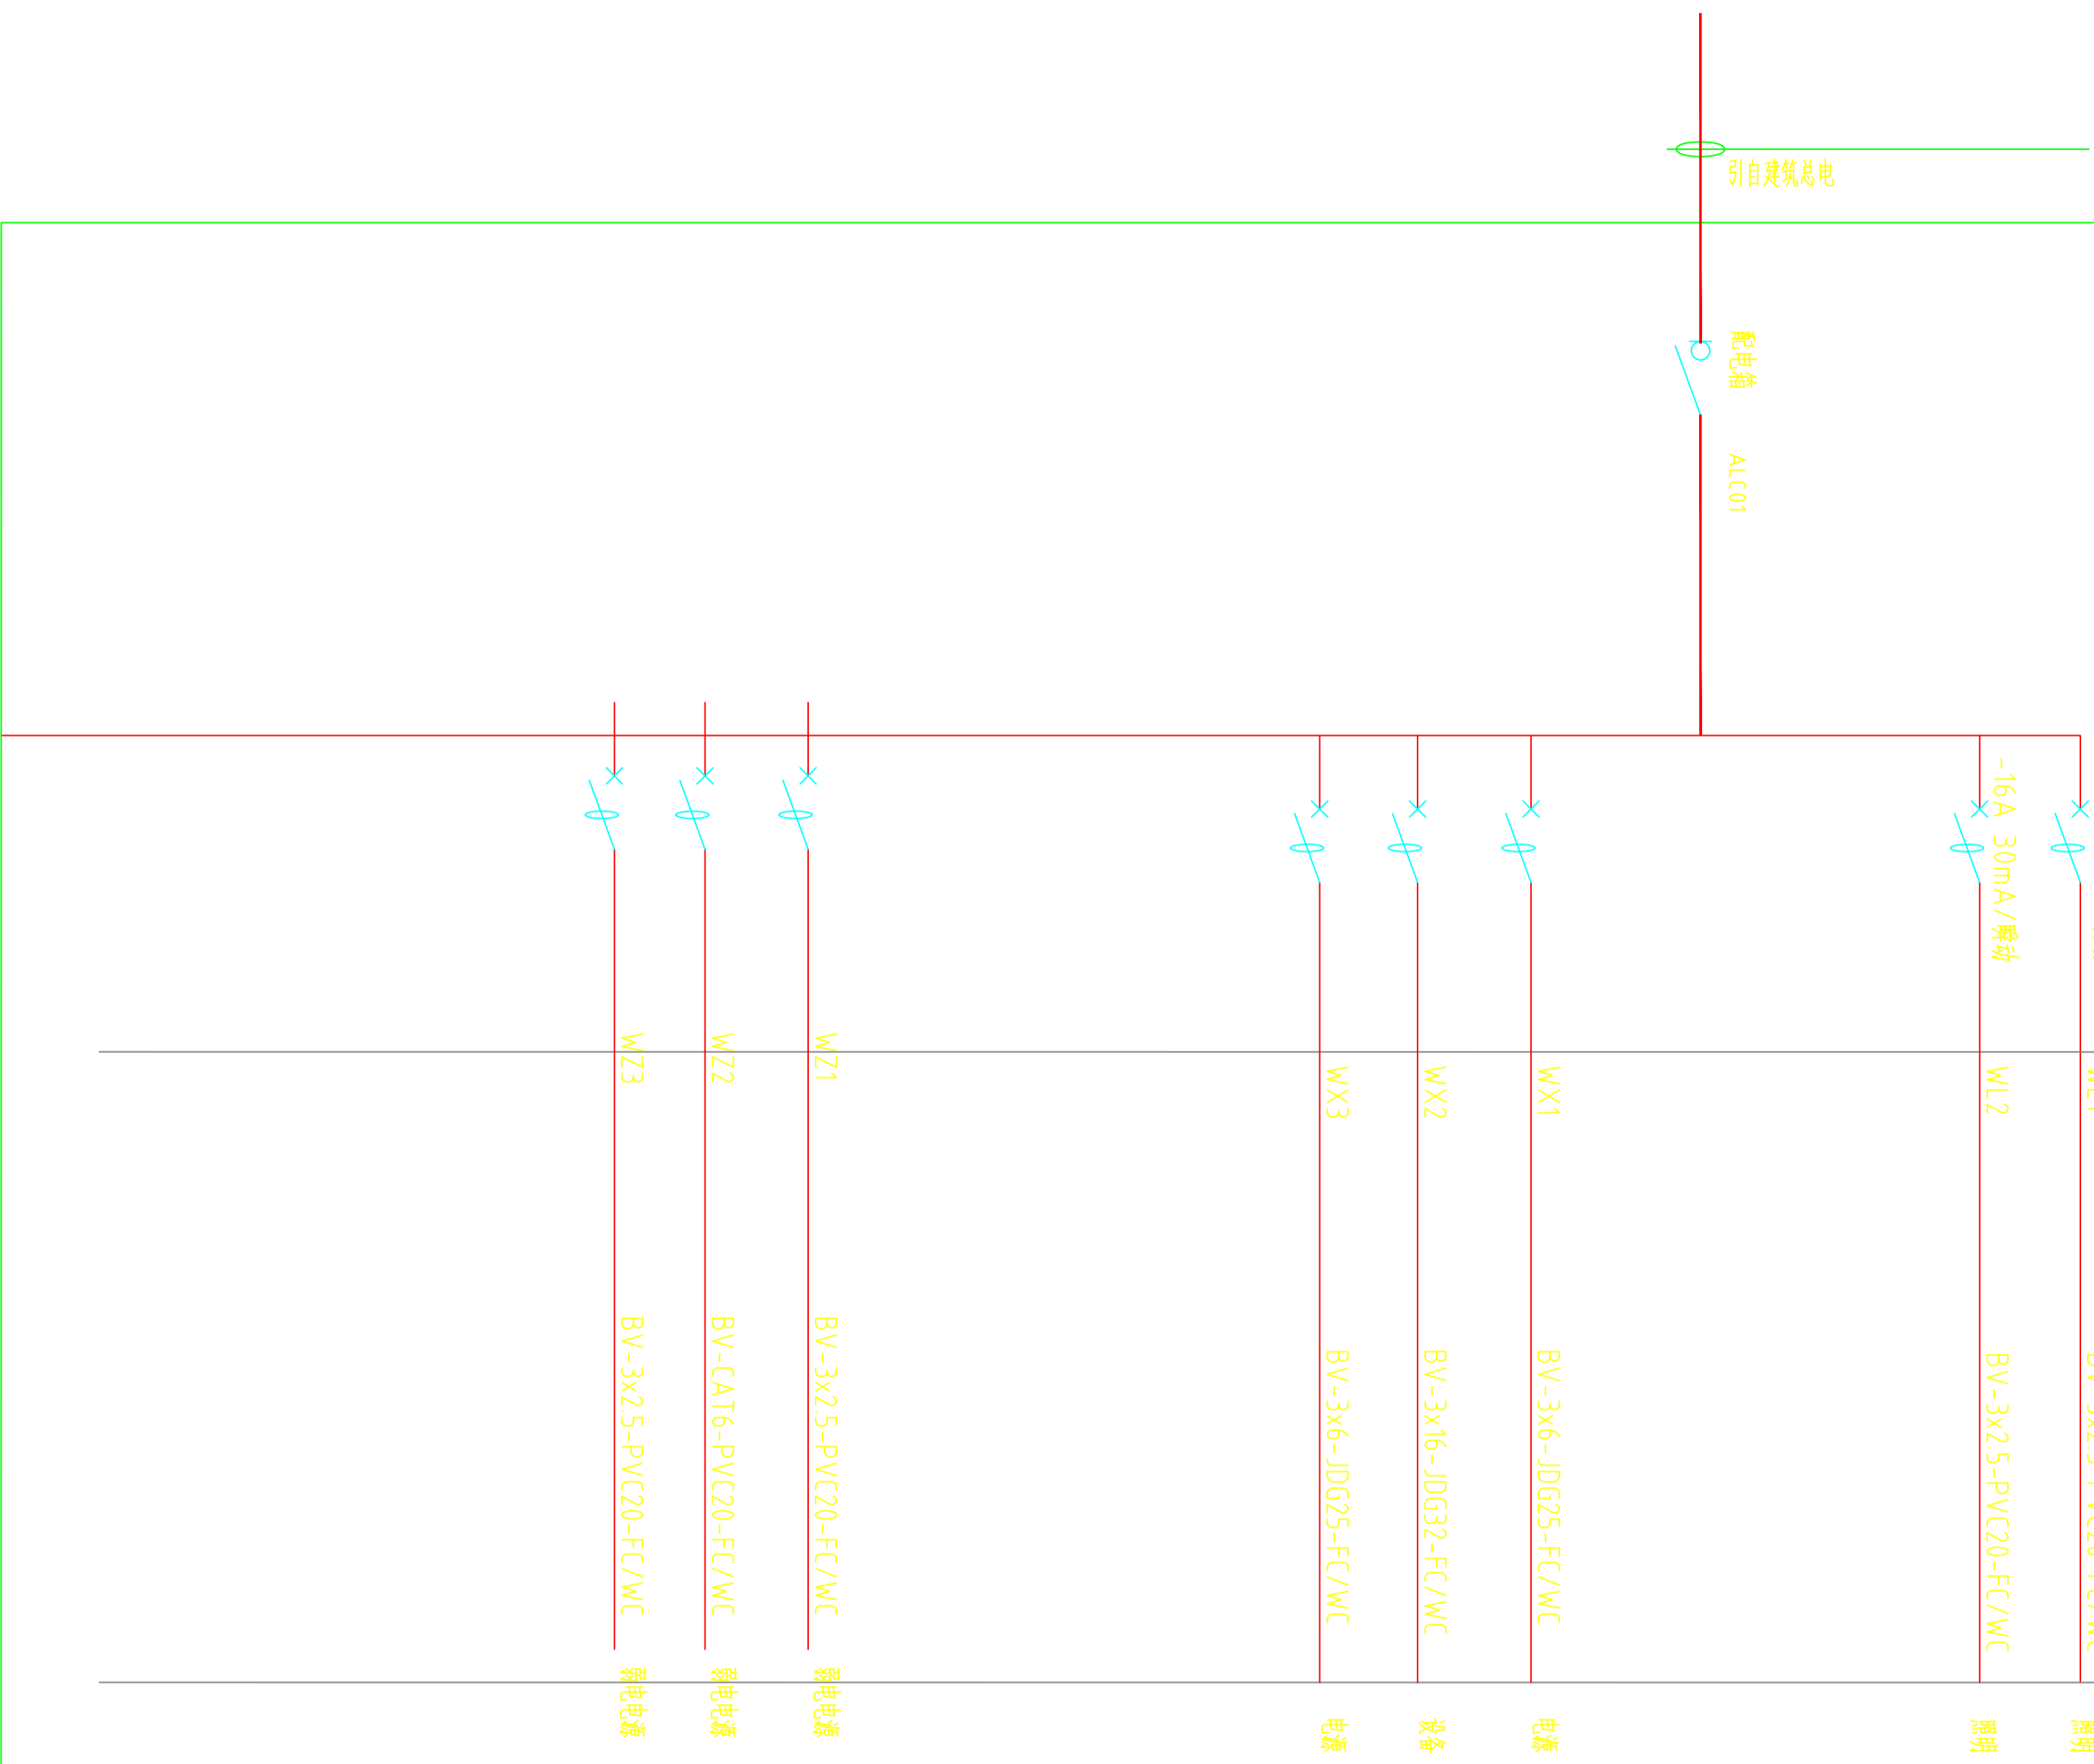

注意：本图须经签署并加盖本公司专用出图章方为有效。

本施工图应经相关部门审批通过后方可施工。

备注

项目编码

SWM

(扫码机扫码位置)

注册执业签章

姓名

注册证书号码

注册印章号码

审定

审核

项目负责

专业负责

校对

设计

建设单位

CONSTRUCTIVE UNIT

工程名称

PROJECT

子项名称

图名

设计号

图号

图别

图名

室施

版次


 
日期

液态配电箱体布置参考图

- *注：
- 配电箱内导线应按照规定规范绑扎成束。
 - 黄、绿、红、蓝、黑、紫、灰、白、棕、橙、粉、绿、黄、绿、相、间、双、色、线、为、地、线、。
 - 配电箱内元件均应粘贴标识。
 - 如有冲突，以现场实际情况为准。

外部

内部

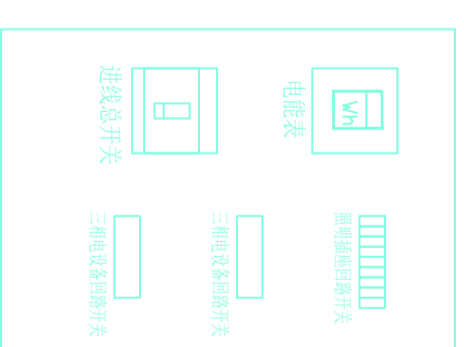

注意：
本图须经签署并加盖本公司专用出图章方为有效。
本施工图应经相关部门审批通过后方可施工。

备注

项目编码
S11
(扫码打印位置)

注册执业签章

姓名	
注册证书号码	
注册印章号码	

审定	
审核	
项目负责	
专业负责	
校对	
设计	


建设单位
洋河新区分局

工程名称
营房-1至5F装修改造项目

子项名称

图名
3F立面图

设计号	
图号	版次
图别	日期

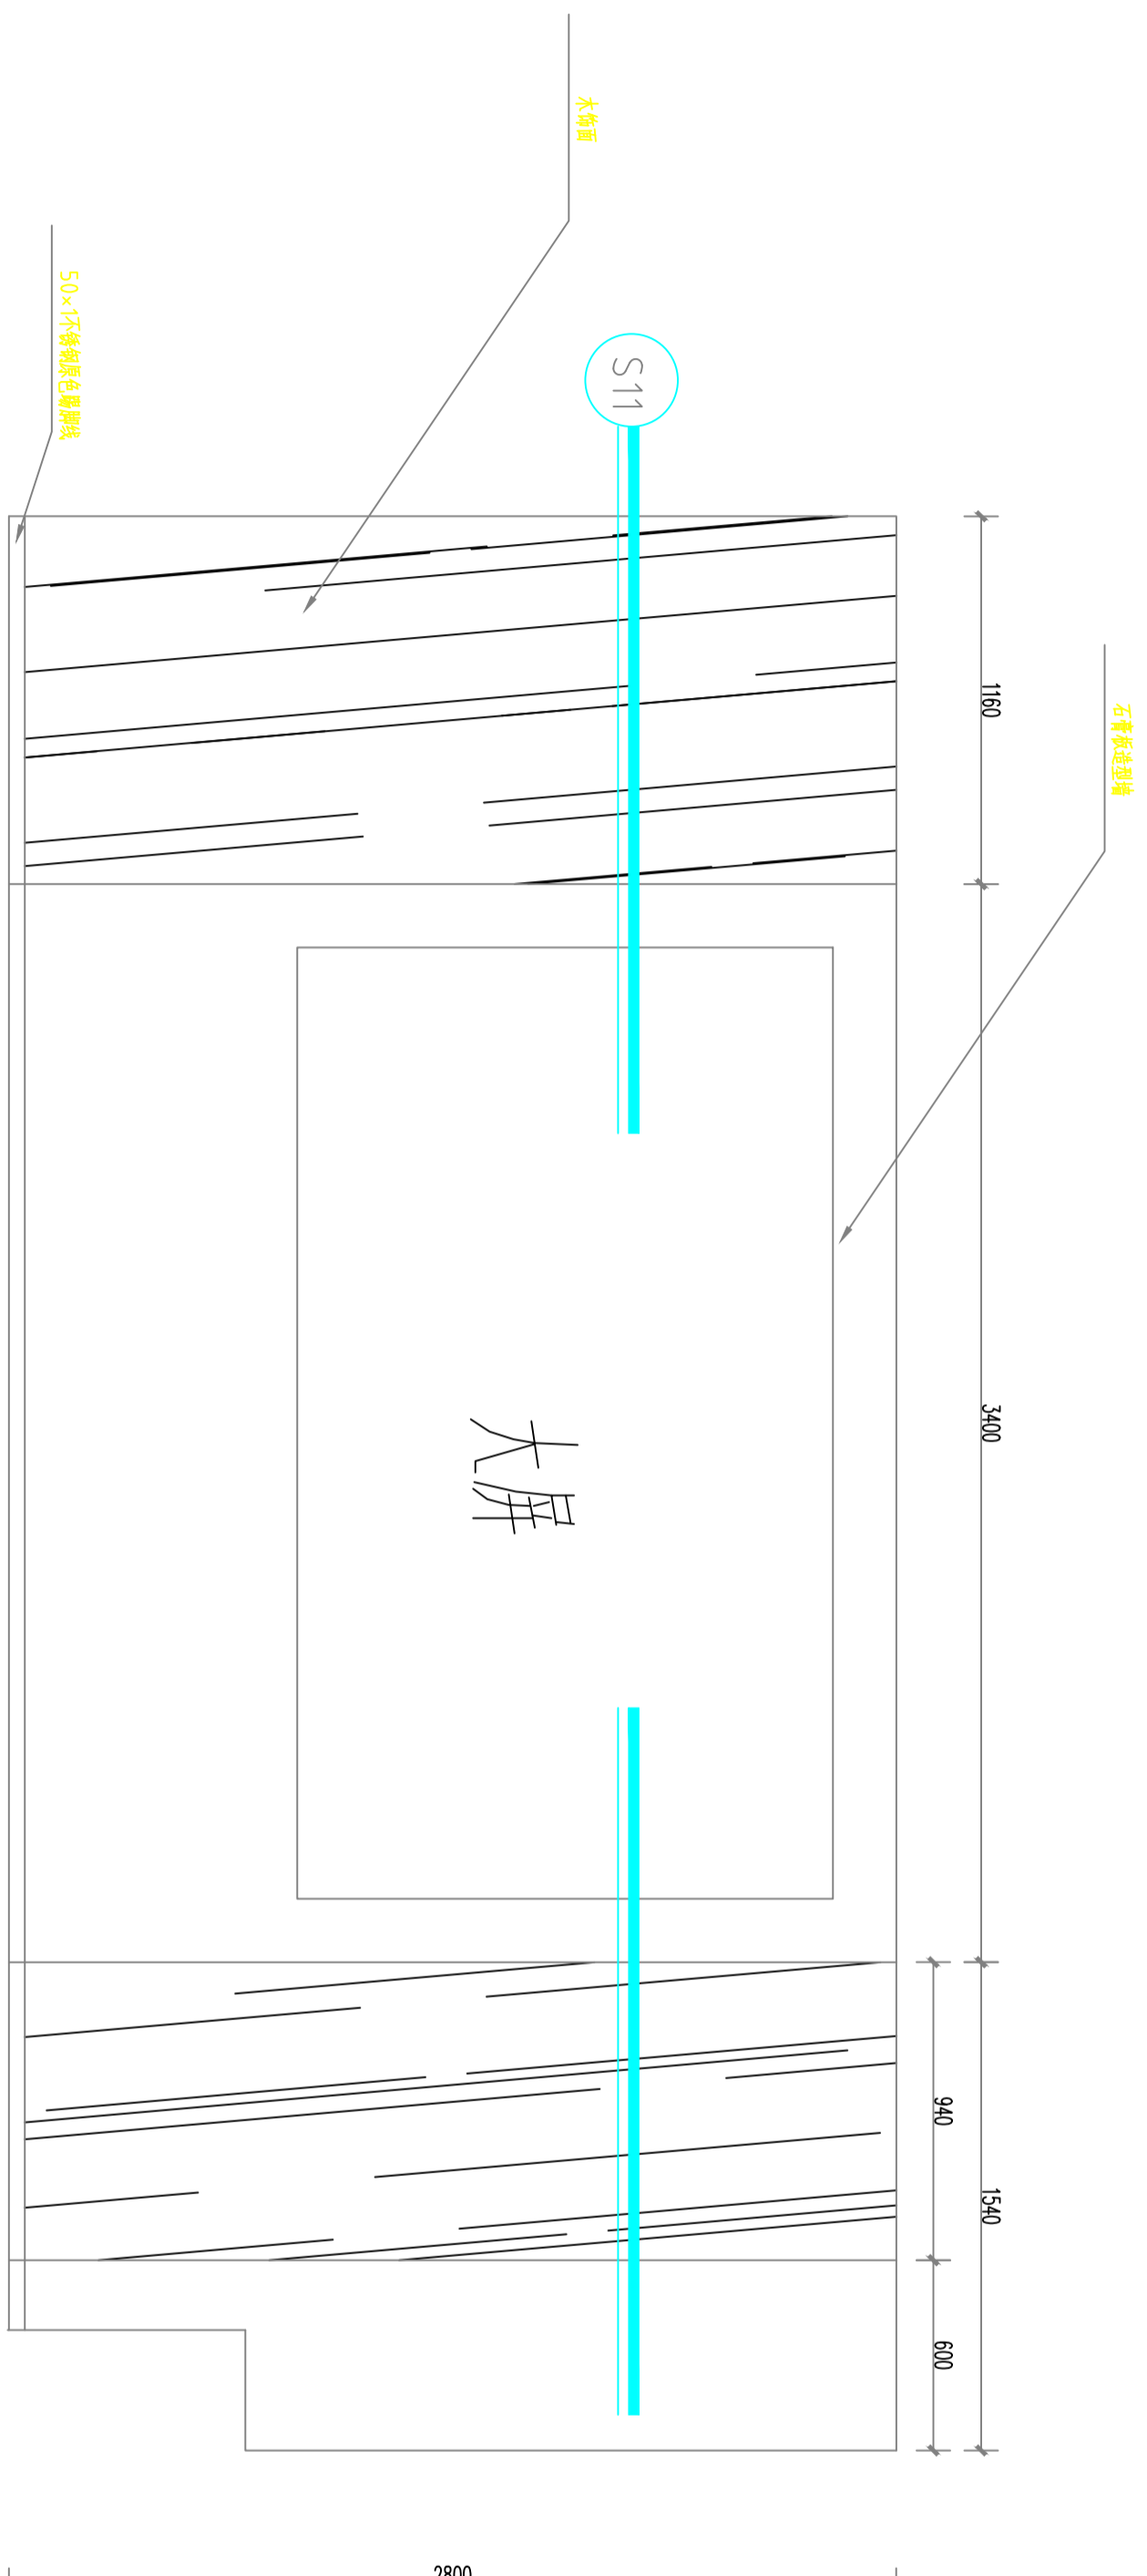

E1
立面图
PLAN
SCALE: 1:100

注意：
本图须经签署并加盖本公司专用出图章方为有效。
本施工图应经相关部门审批通过后方可施工。

备注

项目编码
（扫码打印位置）

注册执业签章

姓名	
注册证书号码	
注册印章号码	

审定	
审核	
项目负责	
专业负责	
校对	
设计	


建设单位
洋河新区分局

工程名称
营房-1至5F装修改造项目

子项名称

图名
3F立面图

设计号	
图号	版次
图别	日期

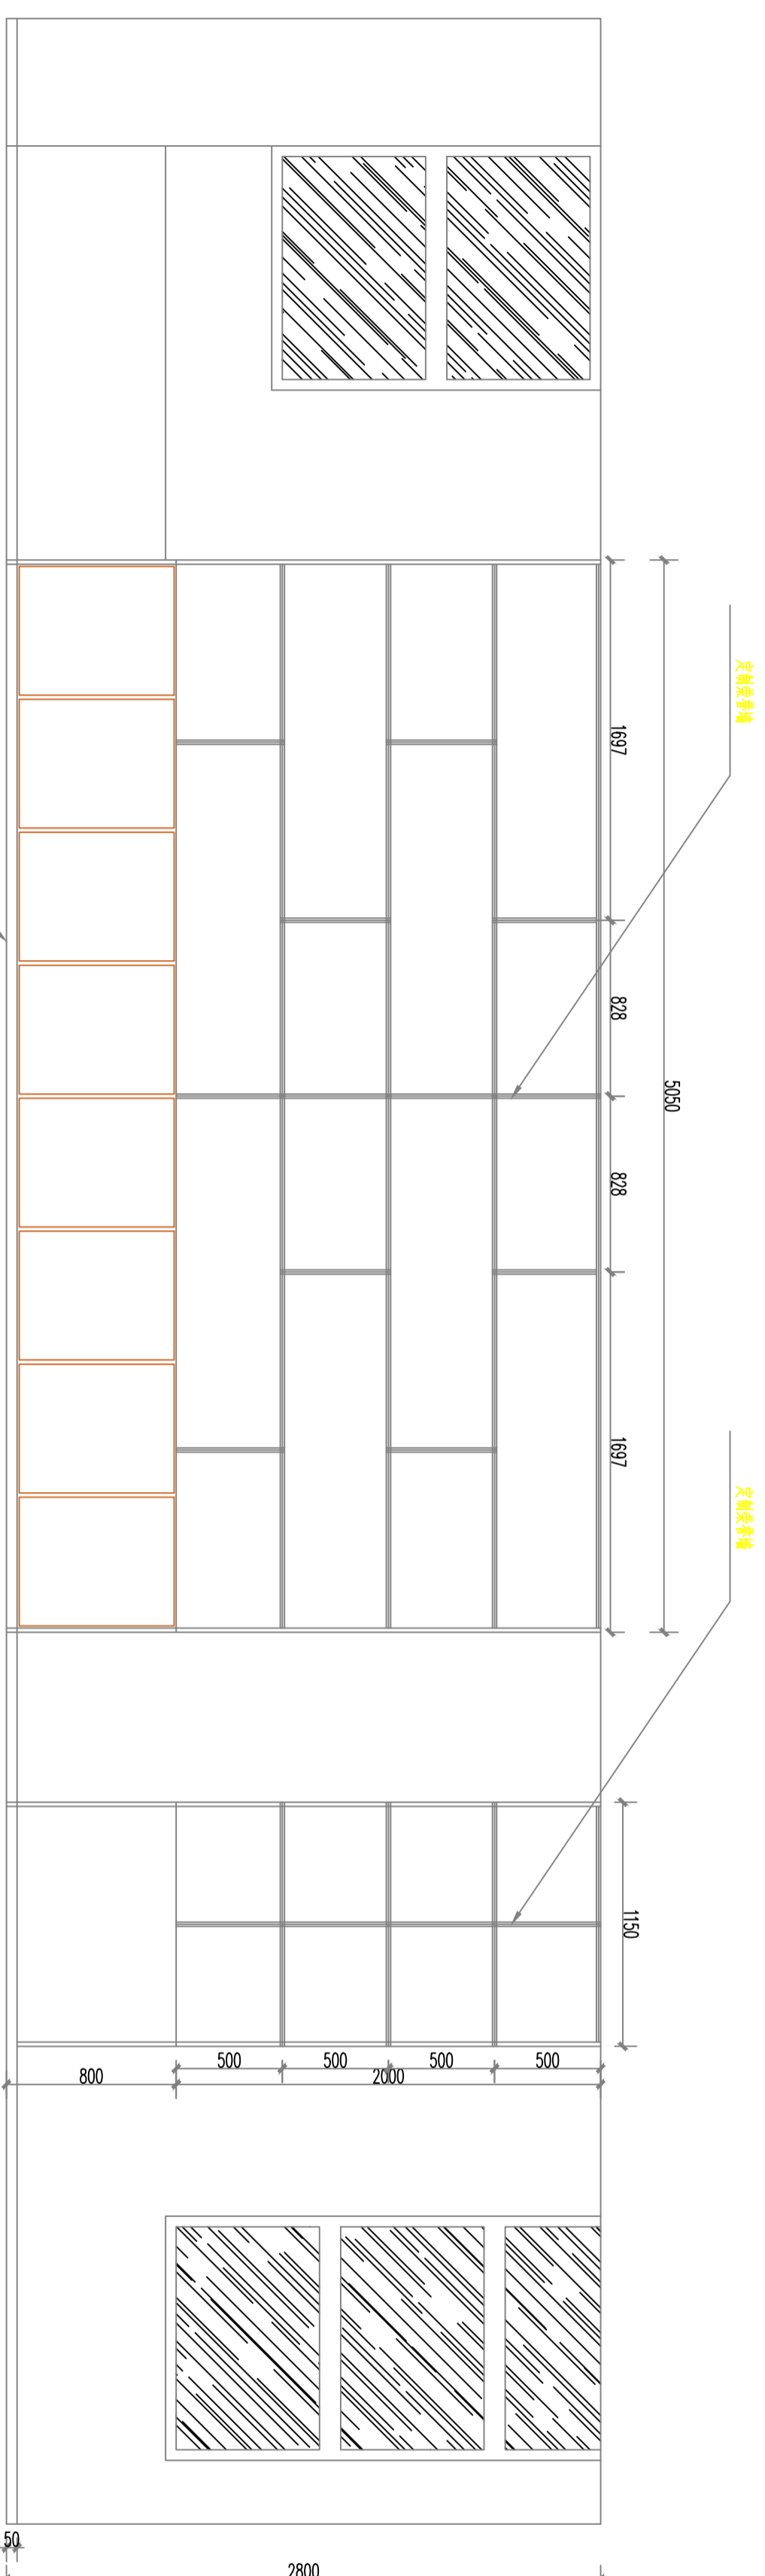

E2
立面图
PLAN
SCALE: 1:100

注意：
本图须经签署并加盖本公司专用出图章方为有效。
本施工图应经相关部门审批通过后方可施工。

备注

项目编码
SWW
(扫码打印位置)

注册执业签章

姓名

注册证书号码

注册印章号码

审定

审核

项目负责

专业负责

校对

设计

建设单位

洋河新区分局

工程名称

营房-1至5F装修改造项目

子项名称

图名
3F立面图


设计号

图号

图别

版次
A

日期
2026

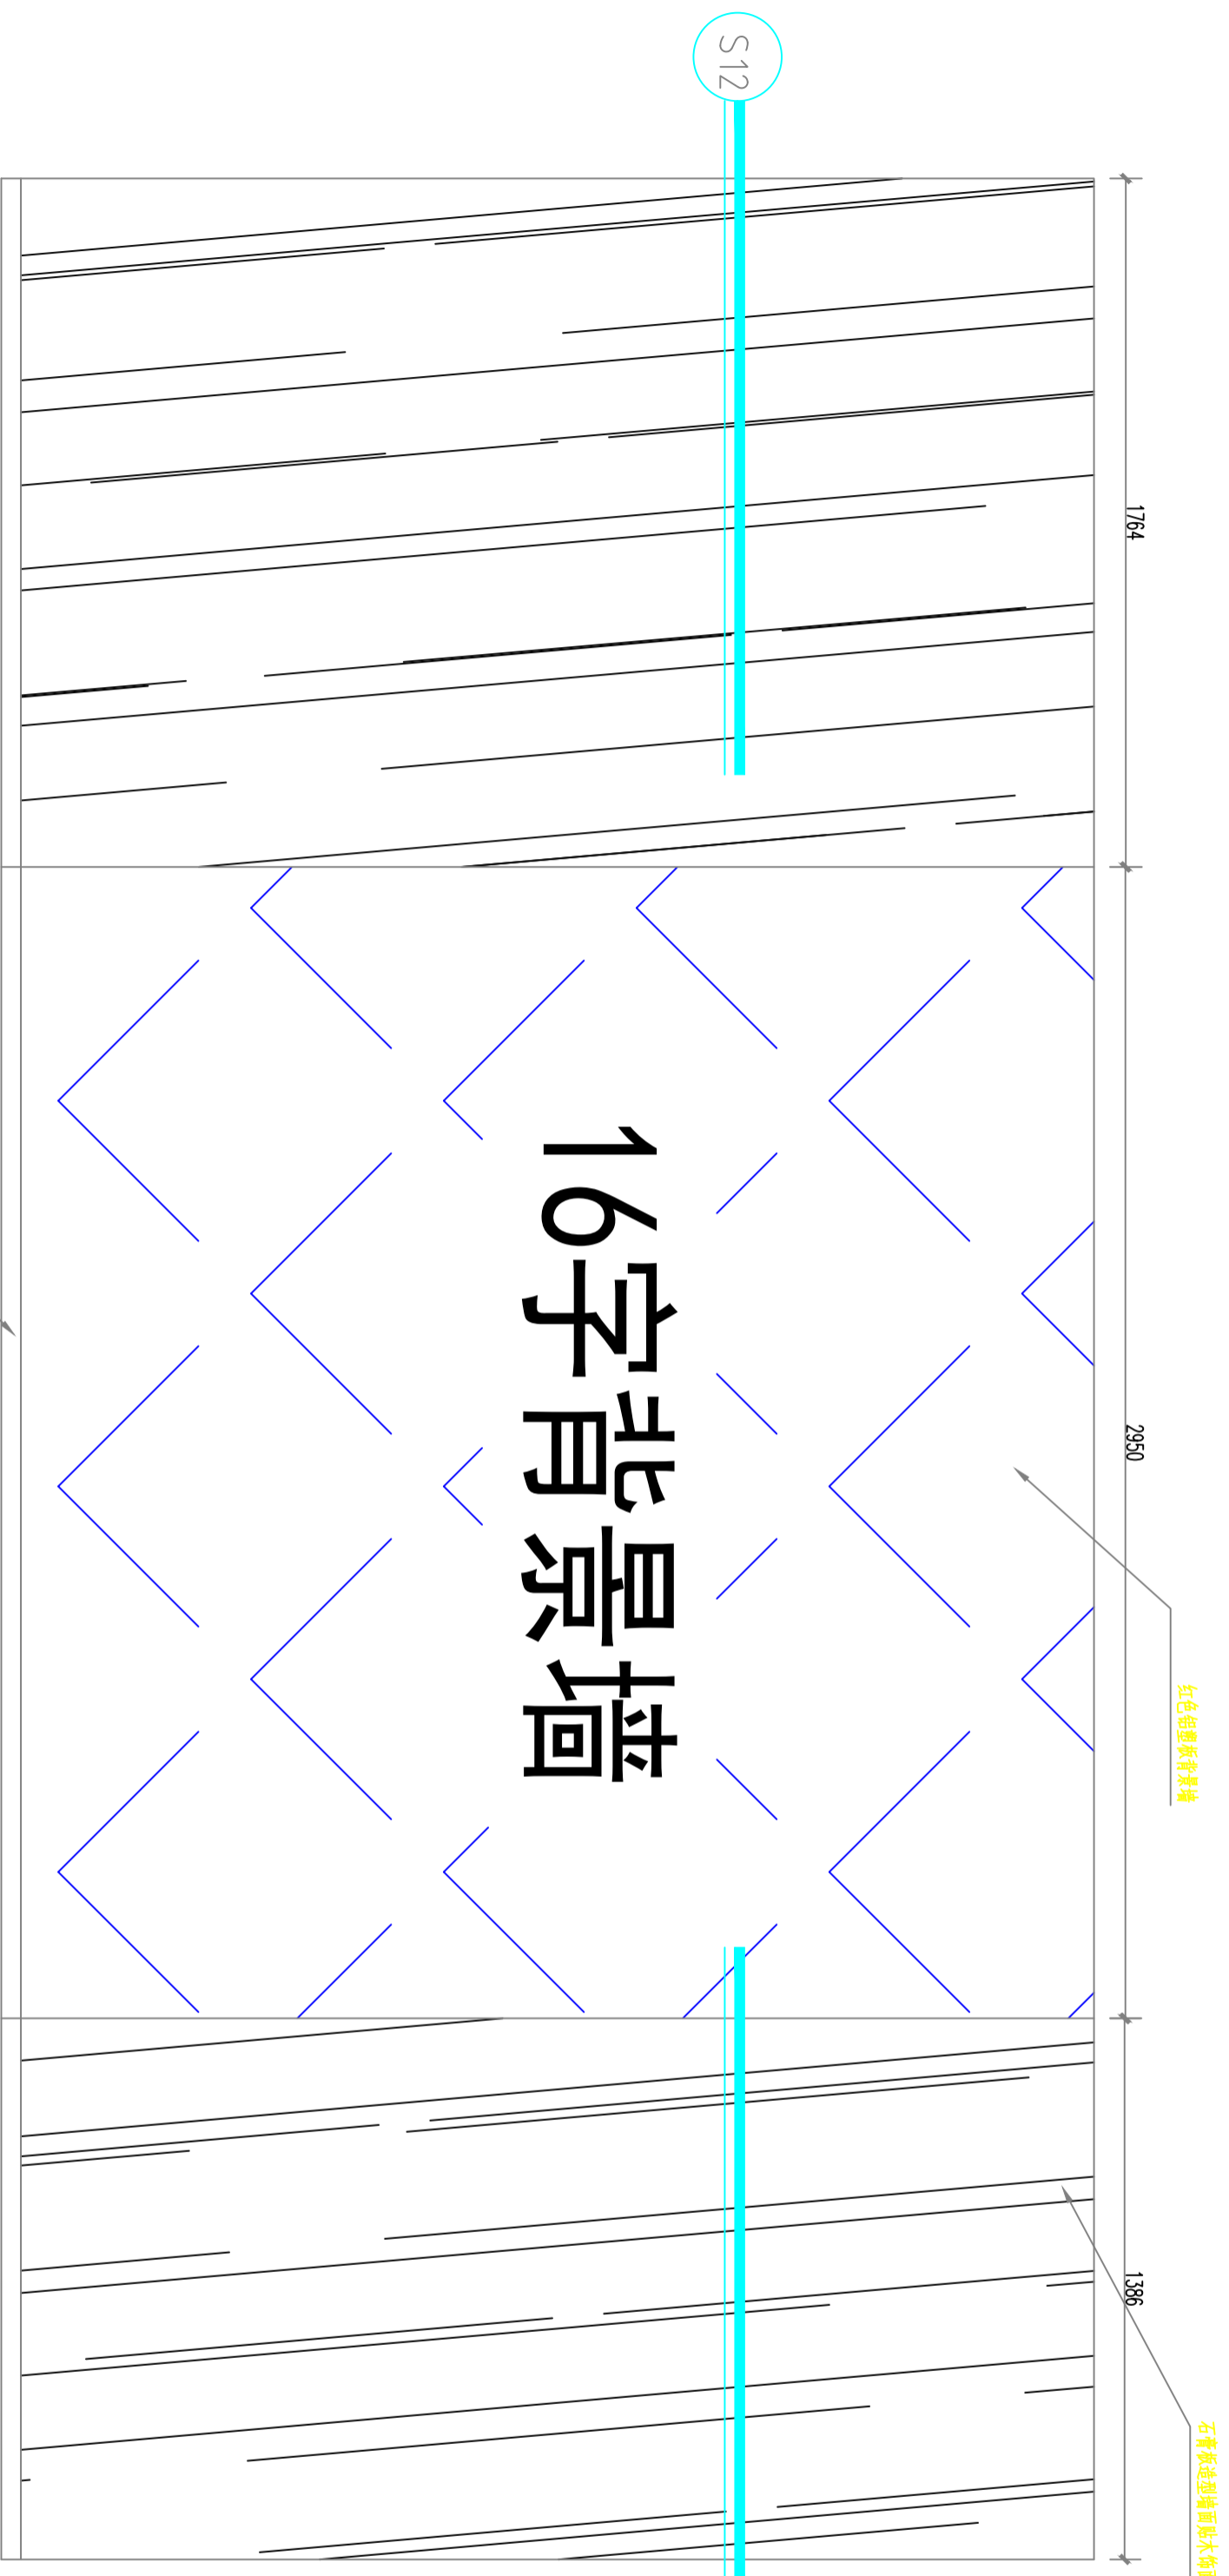

注：由专业厂家二次深化设计

E3

立面图


PLAN

SCALE: 1:100

注意：
本图须经签署并加盖本公司专用出图章方为有效。
本施工图应经相关部门审批通过后方可施工。

备注

项目编号
（打印时打印位置）

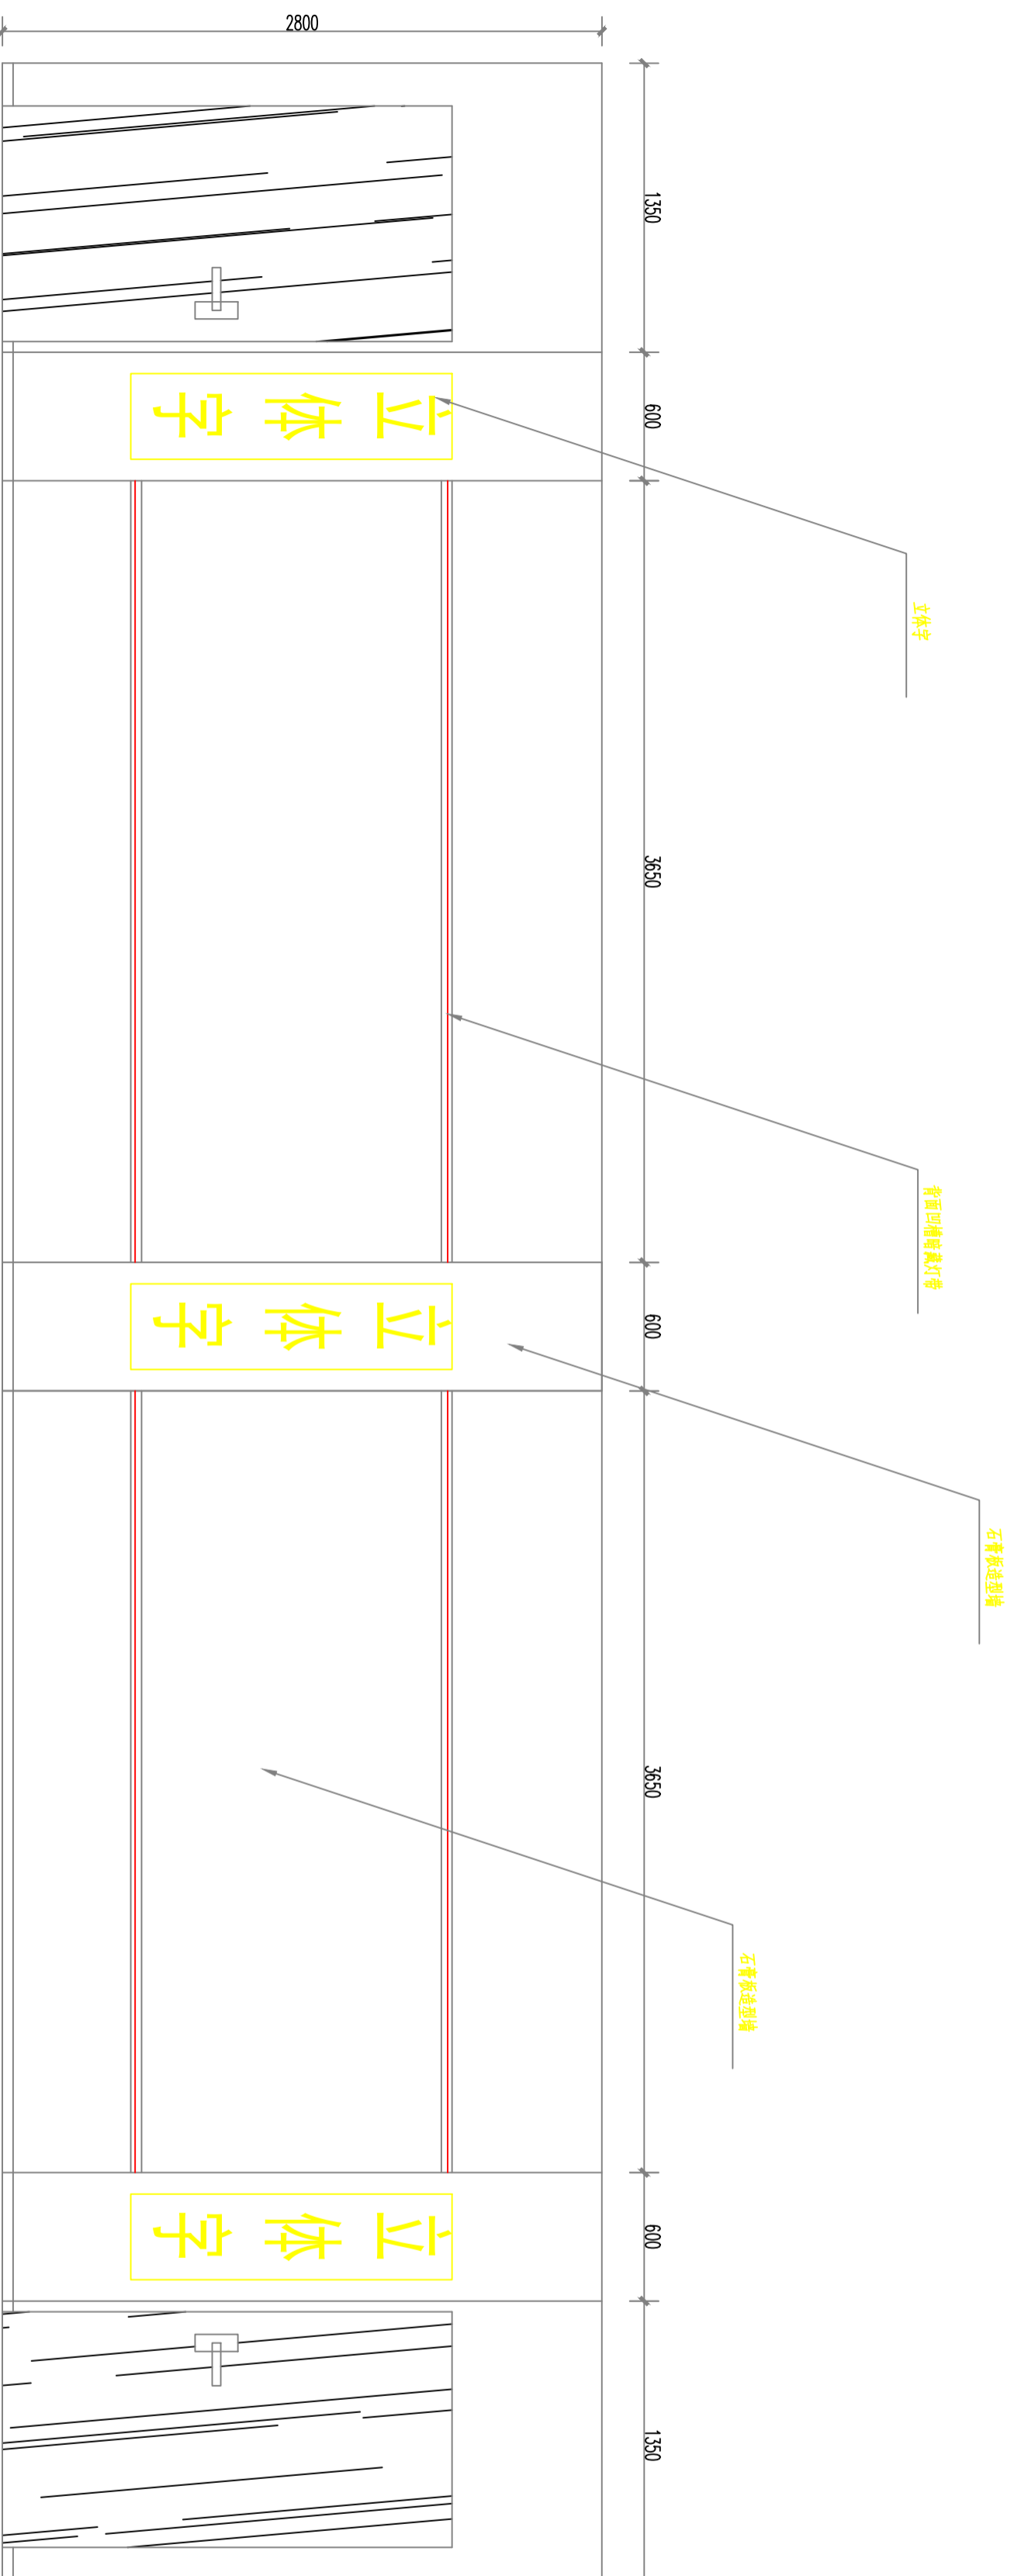

注：由专业厂家二次深化设计

E4
立面图
PLAN
SCALE: 1:100

工程名称
PROJECT
洋河新区分局

营房-1至5F装修改造项目

子项名称
TITLE

图名
DRAWING TITLE
3F立面图

设计号
DRAWING NO.

图号
DRAWING NO.

图别
DRAWING TYPE
室施

版本
VERSION
A

日期
DATE
2026

日期
DATE
2026

注意：
本图须经签署并加盖本公司专用出图章方为有效。
本施工图应经相关部门审批通过后方可施工。

备注

项目编码
（扫码打印位置）

注册执业签章

姓名

注册证书号码

注册印章号码

审定

审核

项目负责

专业负责

校对

设计

建设单位

洋河新区分局

工程名称

营房-1至5F装修改造项目

子项名称

图名
3F立面图

设计号


图号

图别

版本号

版次

日期

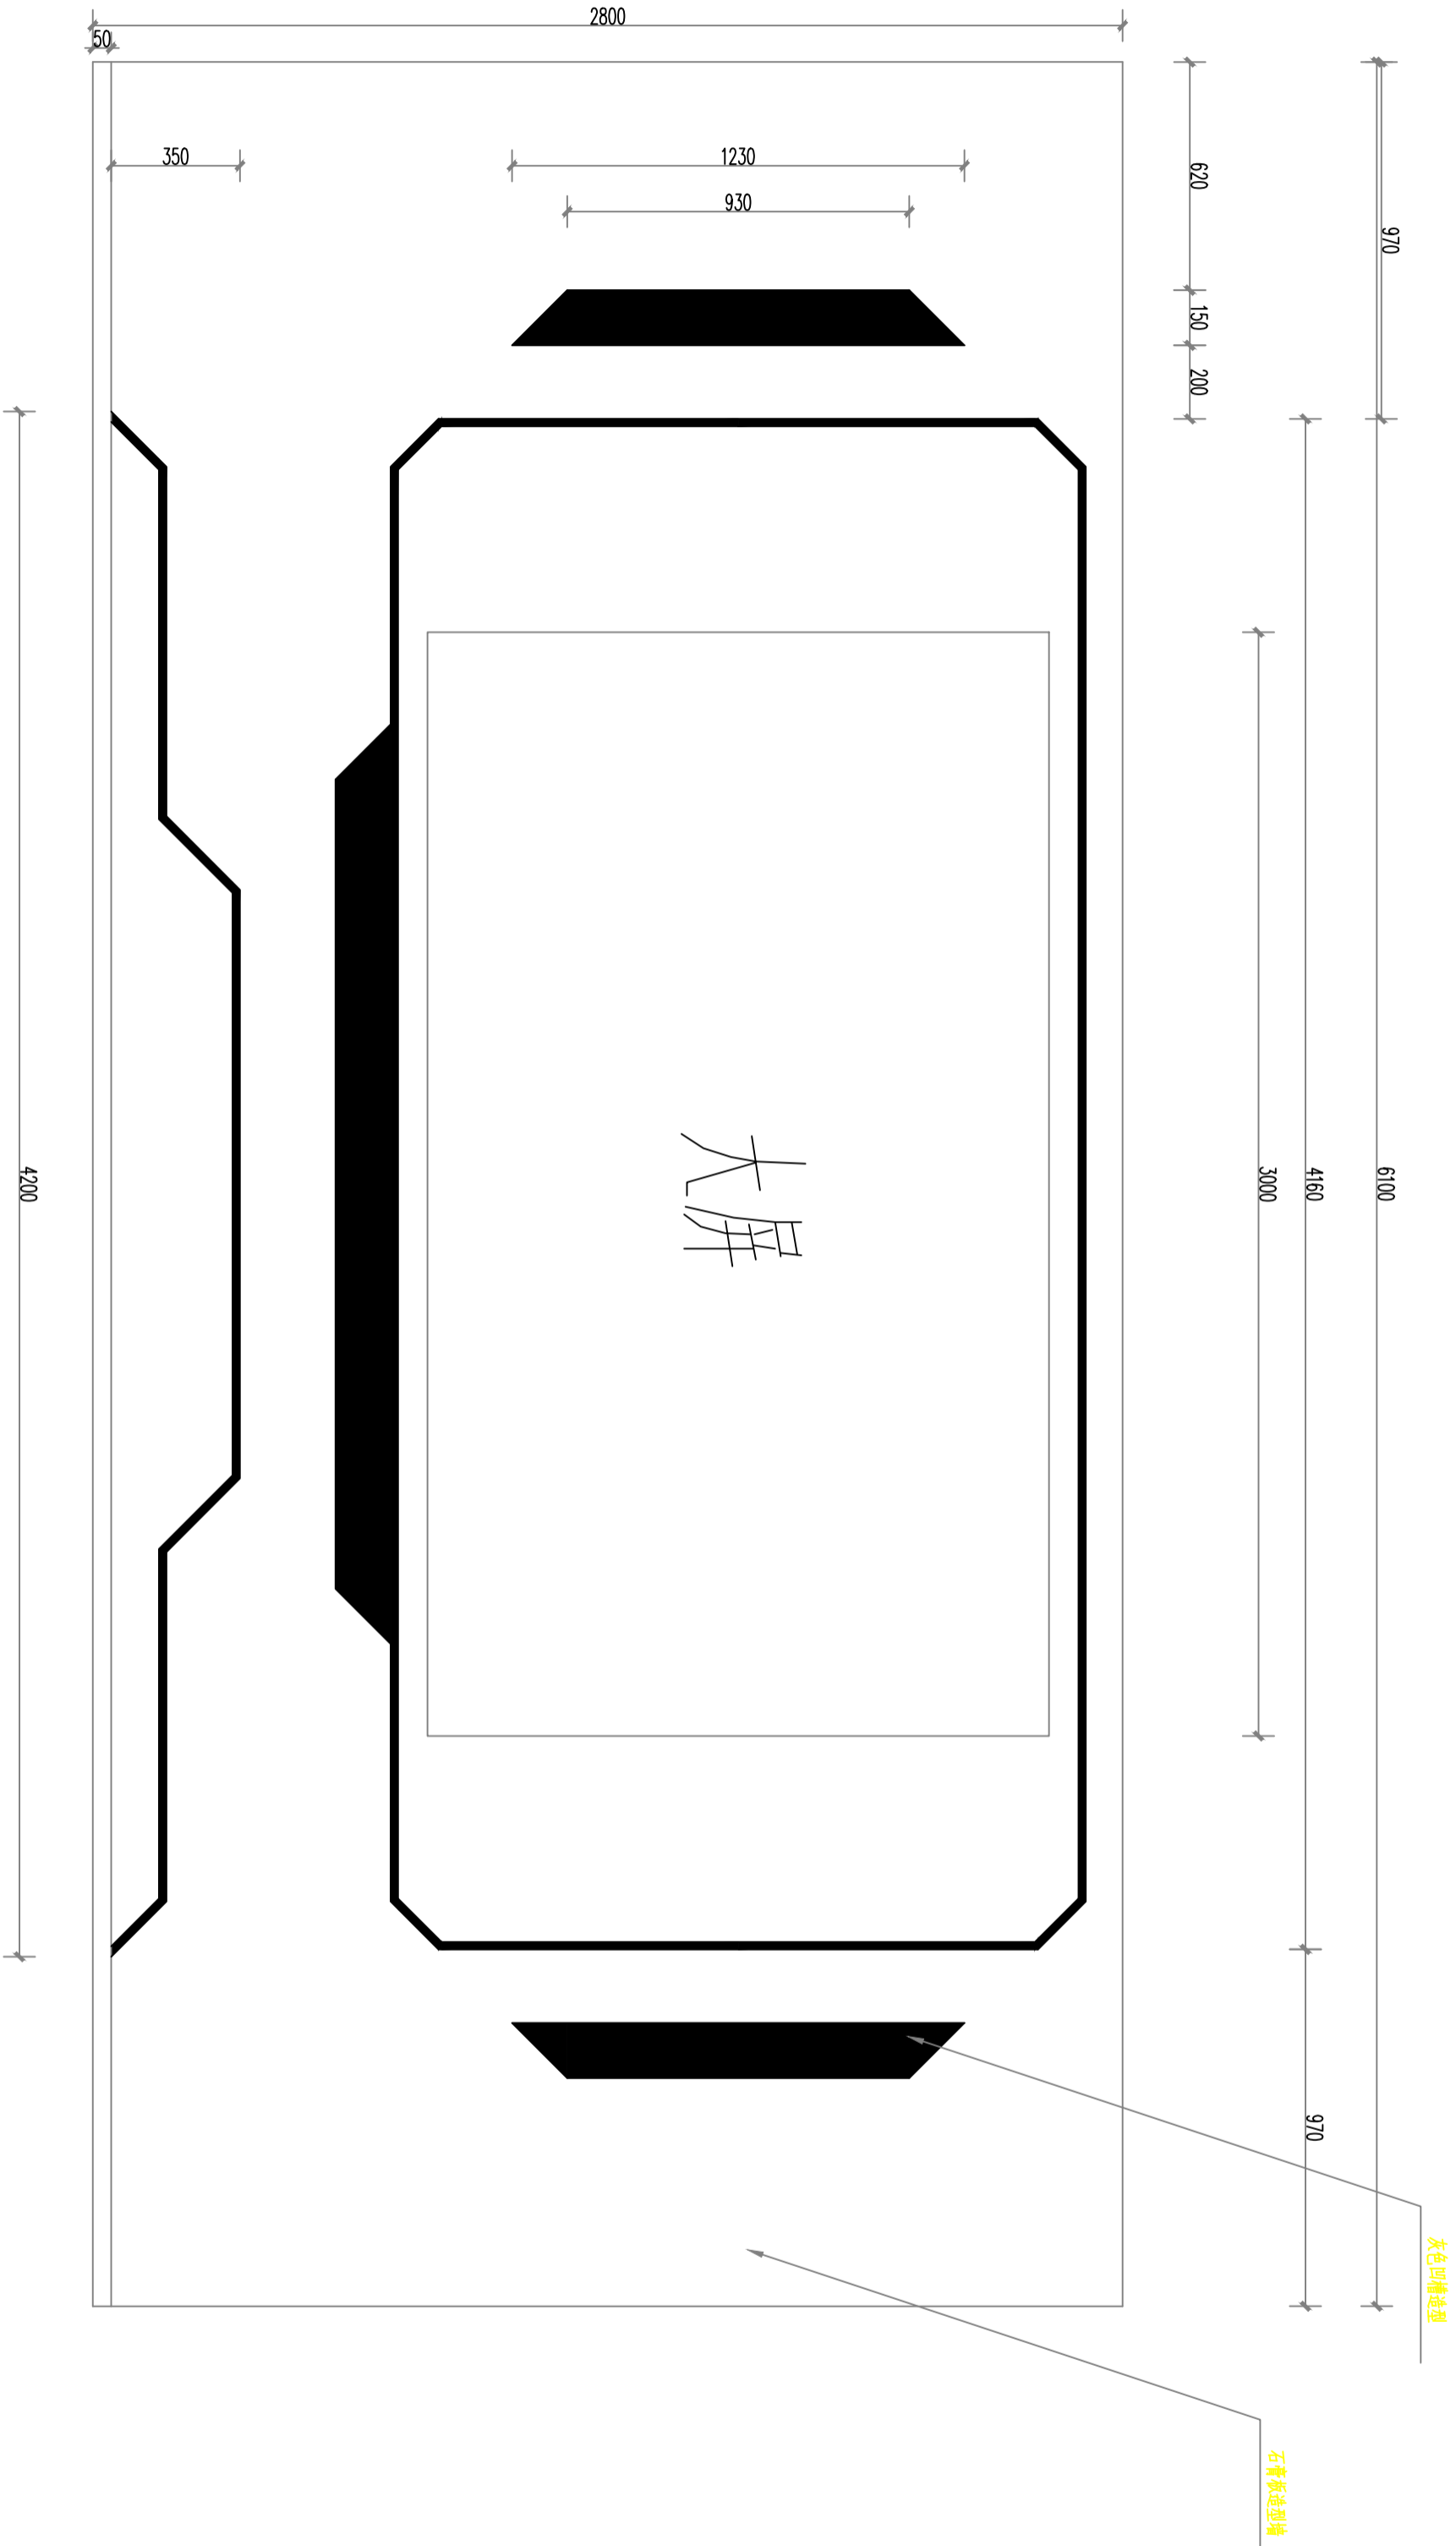

ES
立面图
PLAN
SCALE:1:100

图名	设计号	图号	图别	版本号	版次	日期
3F立面图			室施		A	2026

注意：
本图须经签署并加盖本公司专用出图章方为有效。
本施工图应经相关部门审批通过后方可施工。

备注

项目编码

项目编码
（扫码打印位置）

注册执业签章

姓名

注册证书号码

注册印章号码

审定

审核

项目负责

专业负责

校对

设计

建设单位

洋河新区分局

工程名称

营房-1至5F装修改造项目

子项名称

图名

3F立面图

设计号

图号


图别

室施

版次

日期

2026

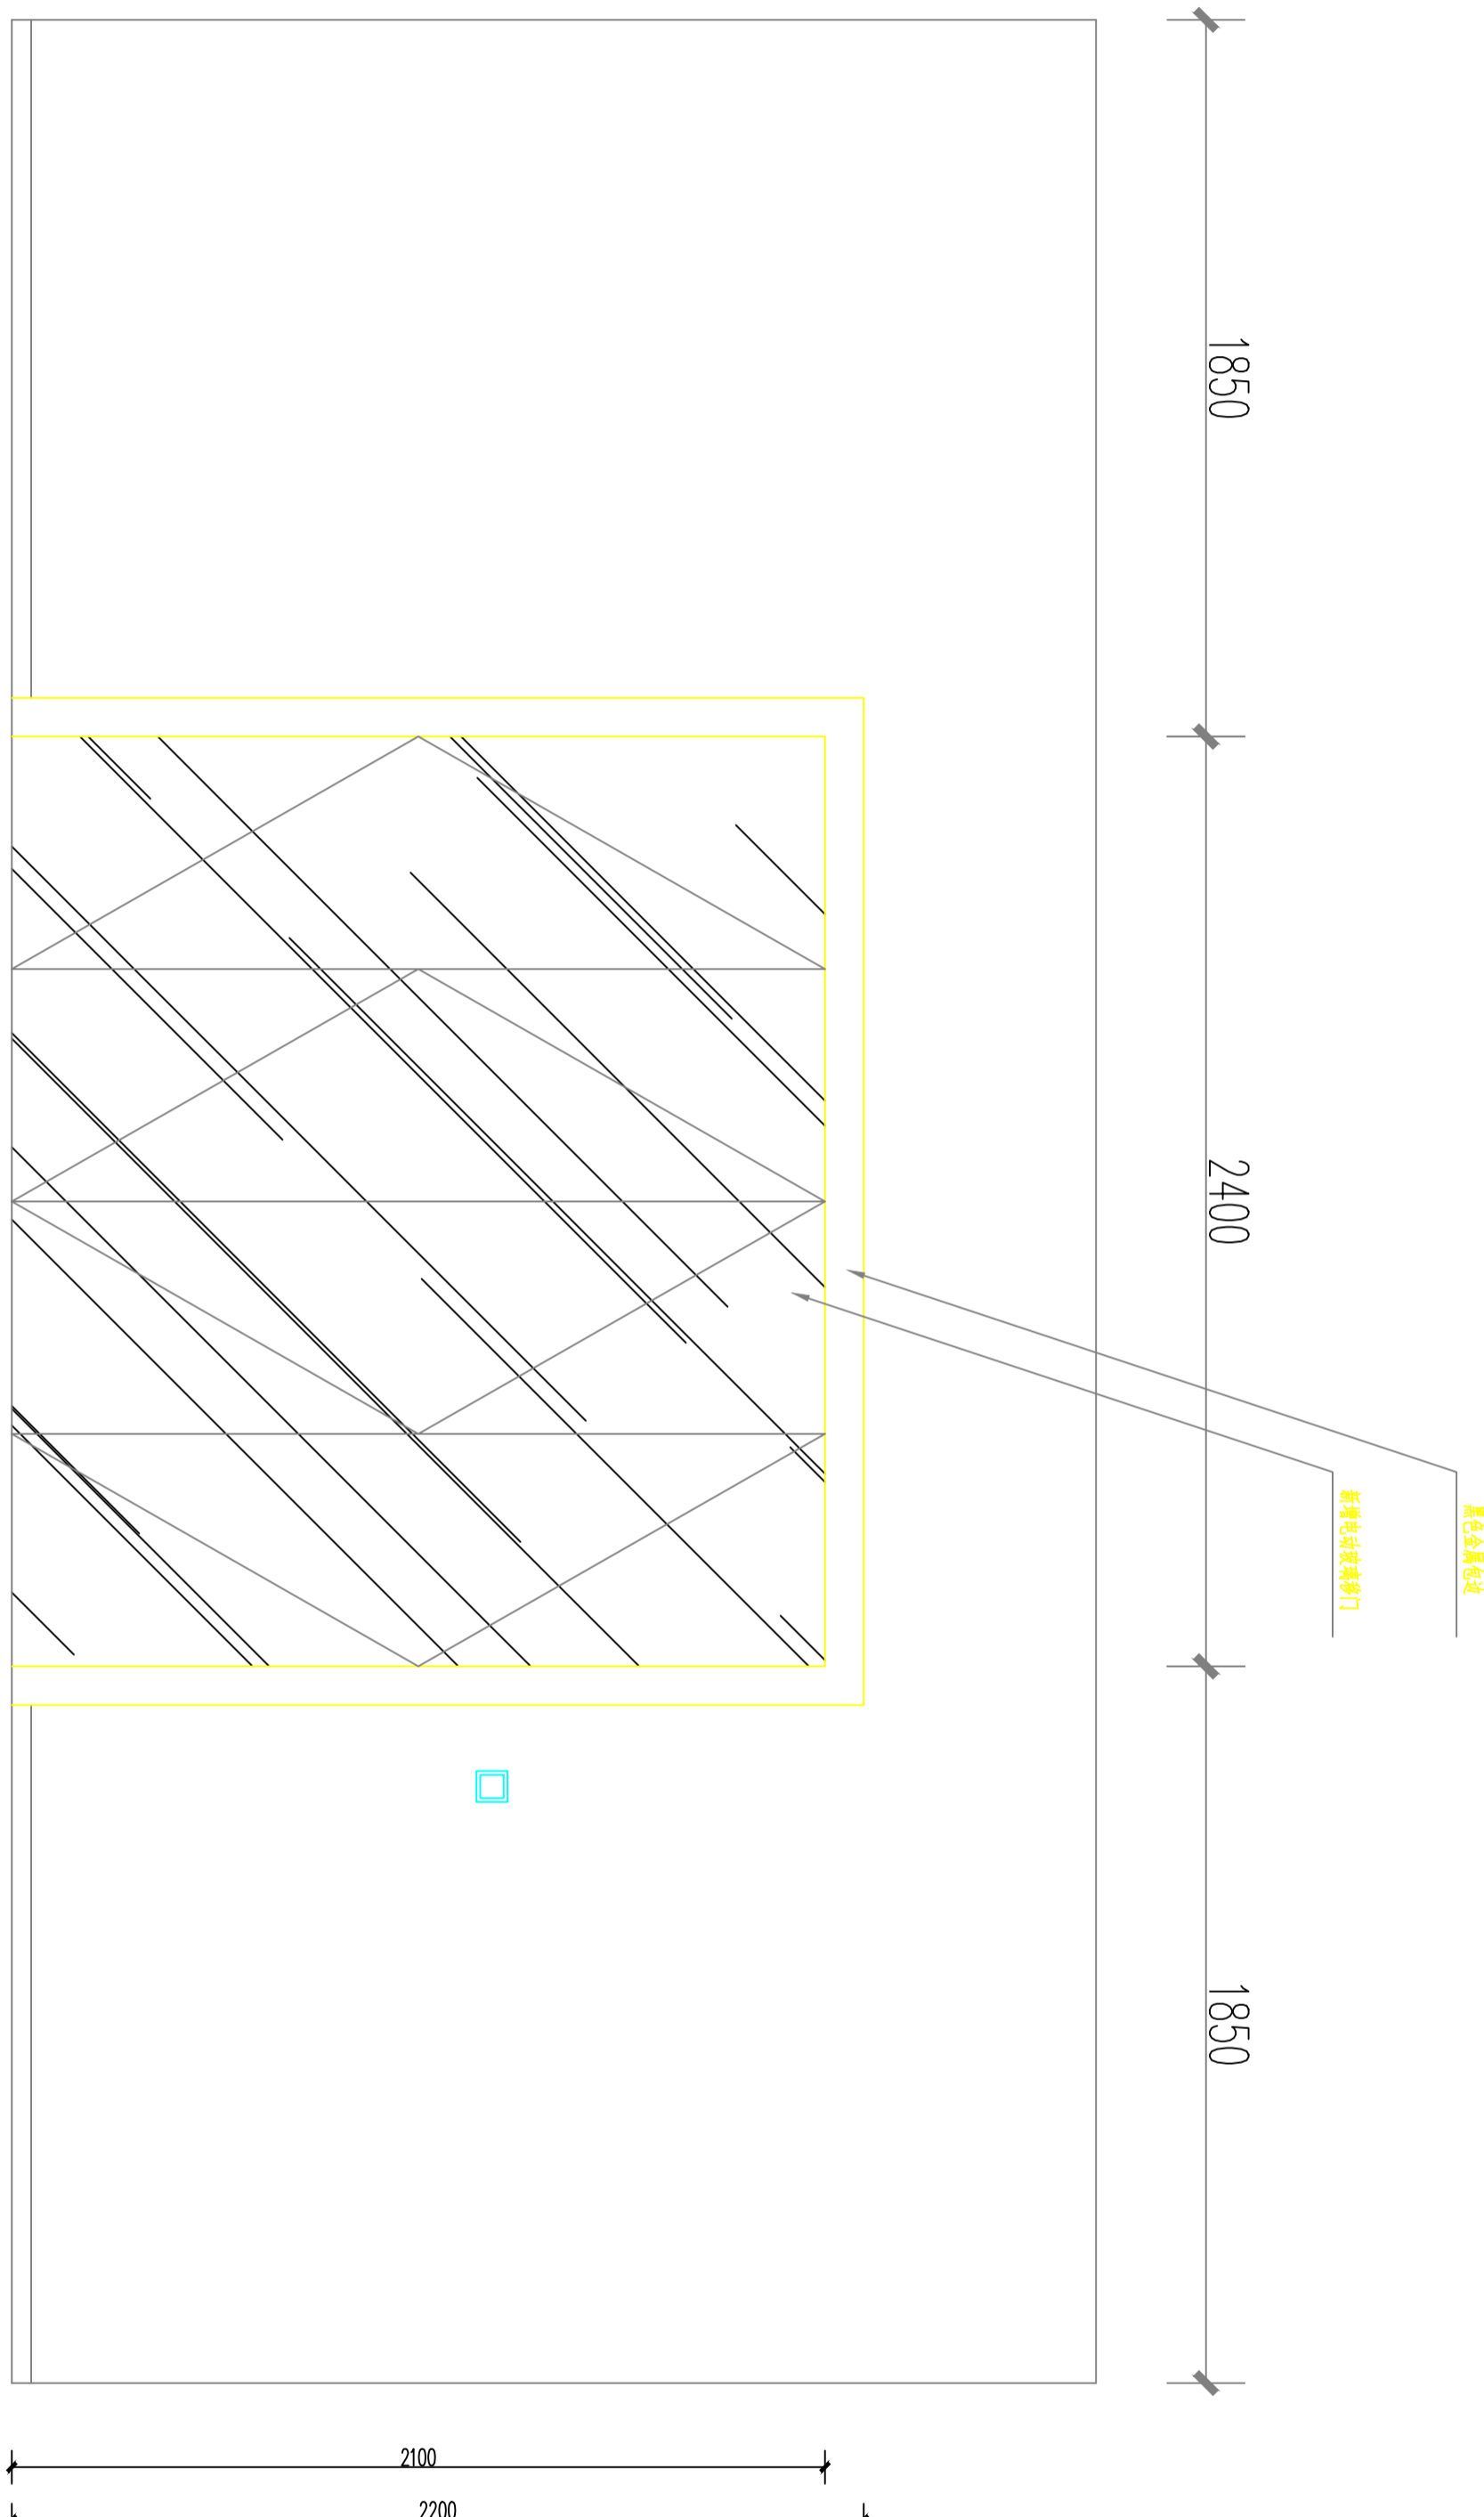

E6
立面图
PLAN
SCALE:1:100

注意：
本图须经签署并加盖本公司专用出图章方为有效。
本施工图应经相关部门审批通过后方可施工。

备注

项目编码
SWM
(扫码机扫码位置)

注册执业签章

姓名

注册证书号码

注册印章号码

审定

审核

项目负责

专业负责

校对

设计

建设单位

洋河新区分局

工程名称

营房-1至5F装修改造项目

子项名称

4F原建筑平面图

图名

BRADING TITLE

设计号

DESIGN NO.

图号

DRAWING NO.

版本号

CHANGED NO.

日期


DATE

图别

IMG TYPE

室施

2026

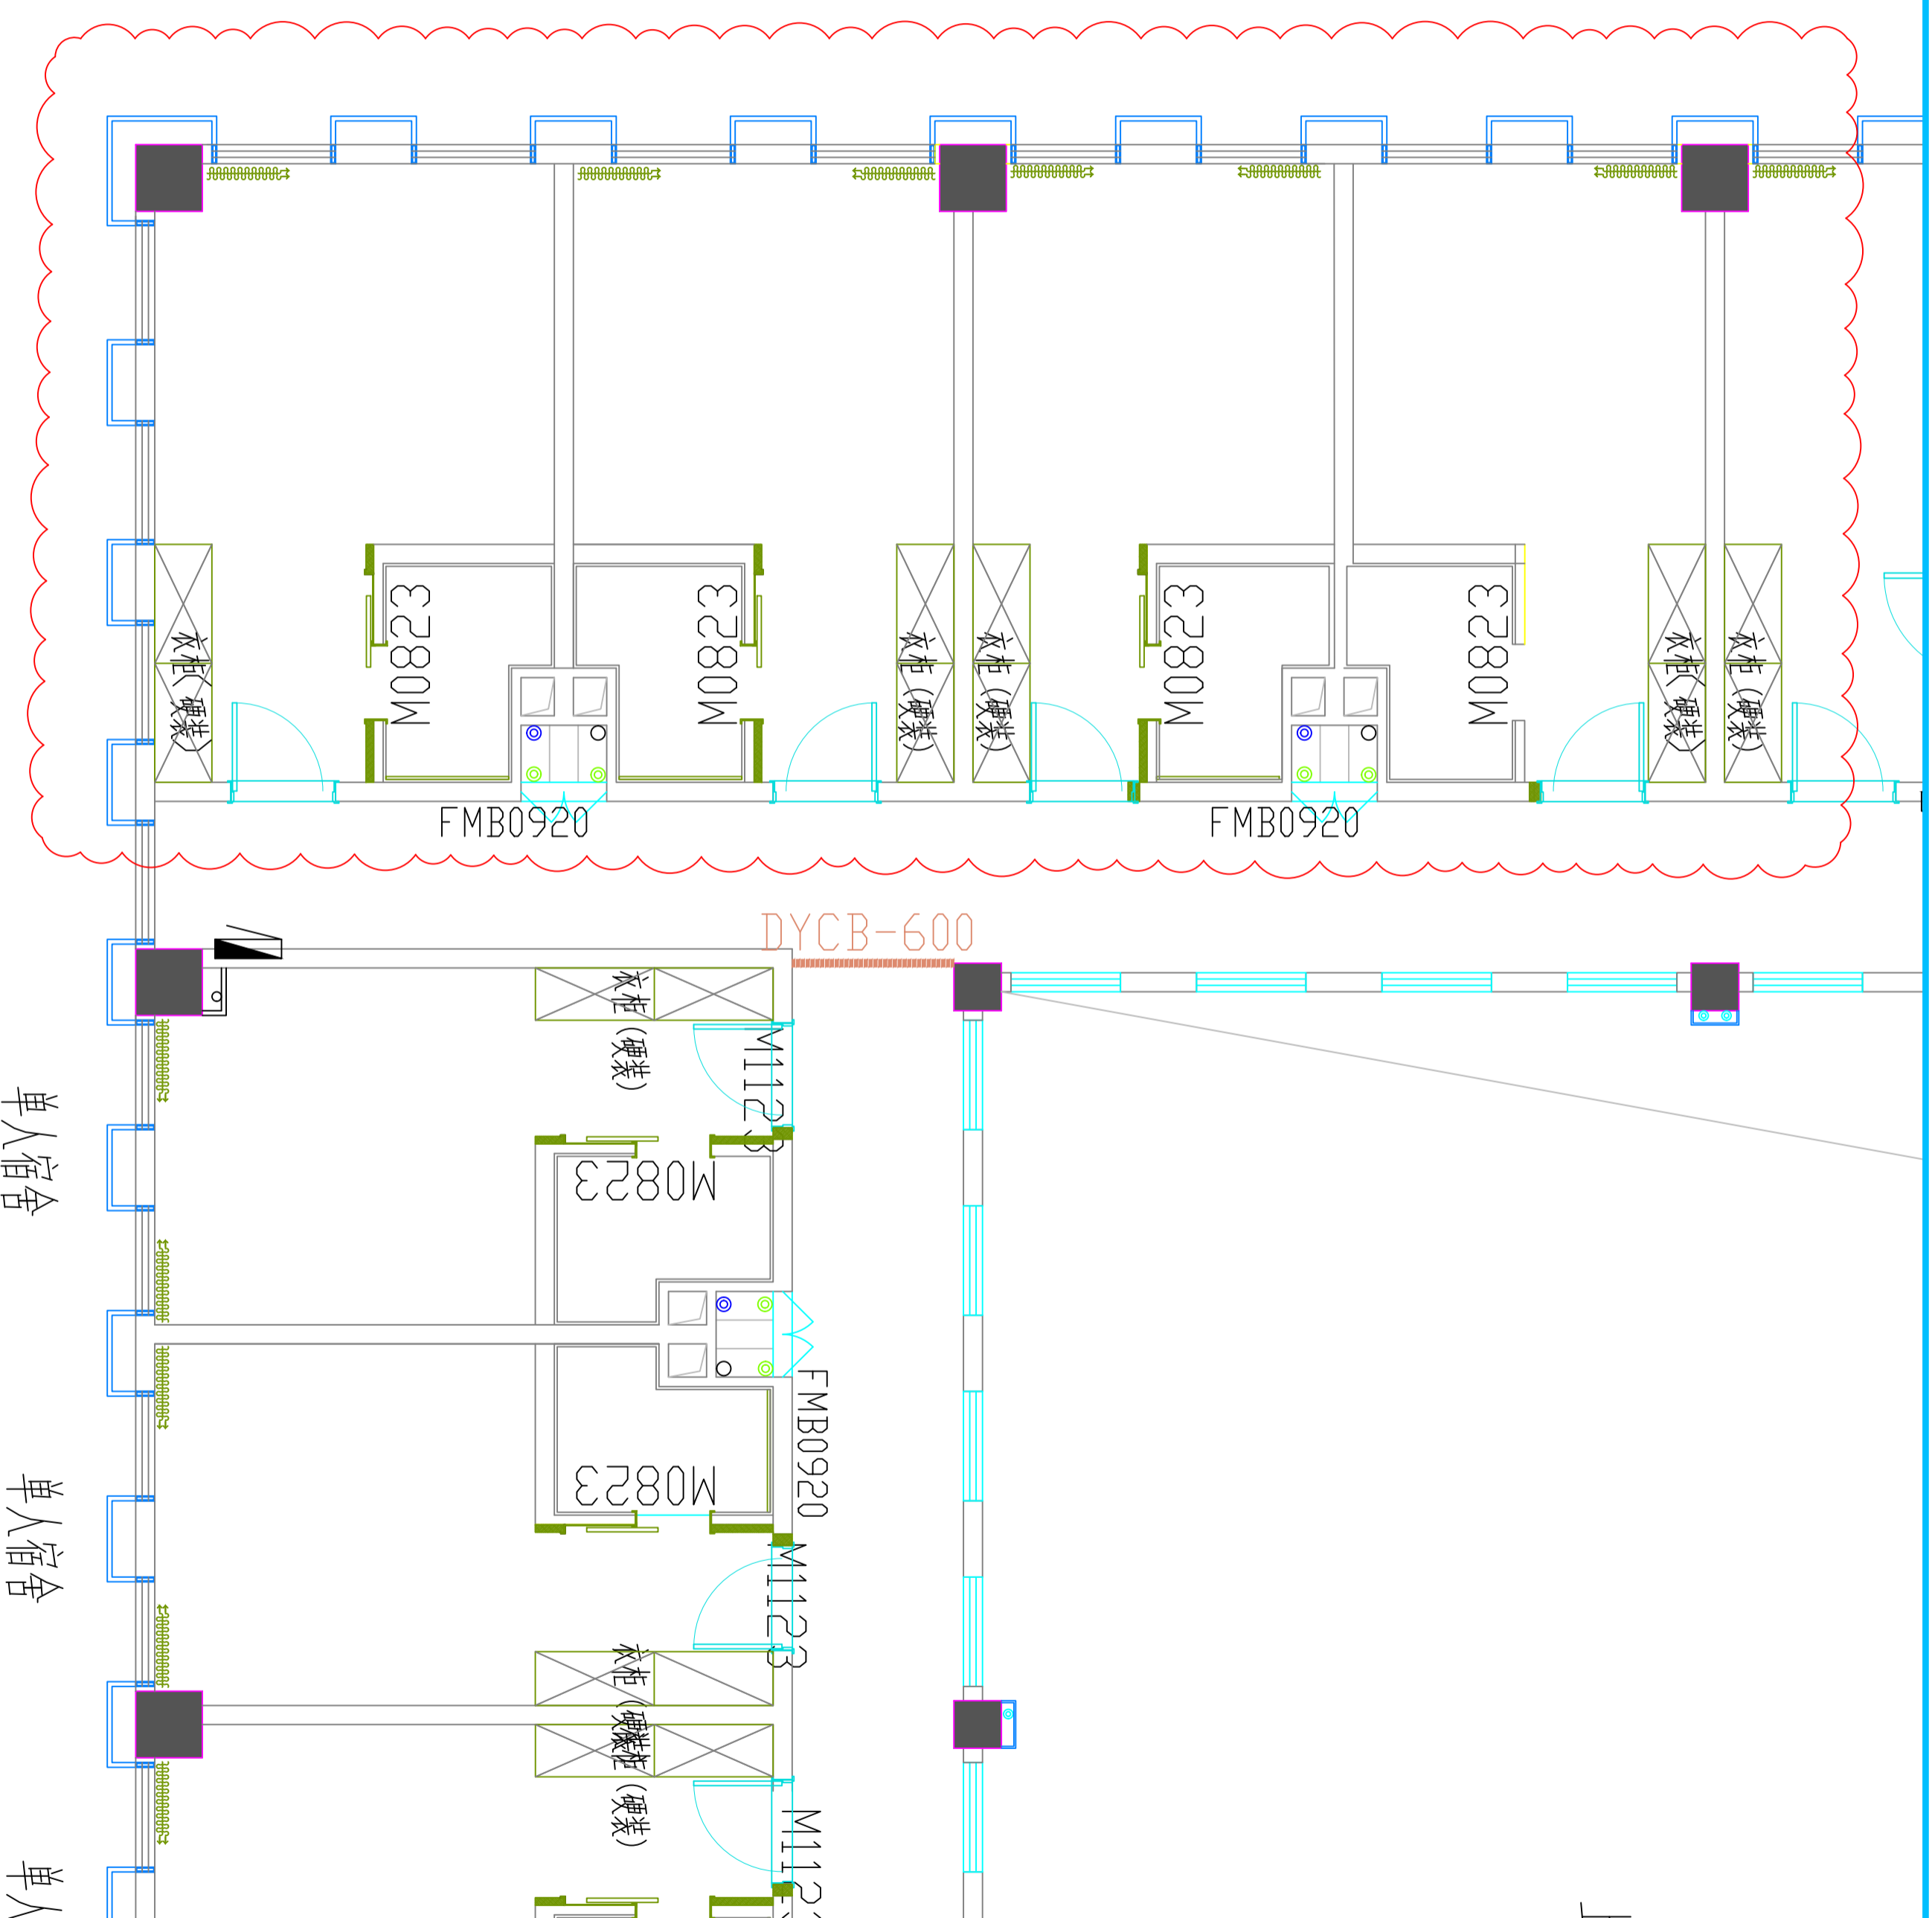

PLAN

01

原建筑平面图

SCALE:1:100

注意：
本图须经签署并加盖本公司专用出图章方为有效。
本施工图应经相关部门审批通过后方可施工。

备注

项目编码
（扫码机扫码位置）

注册执业签章

姓名	
注册证书号码	
注册印章号码	
审定	
审核	
项目负责	
专业负责	
校对	
设计	
设计	
设计	


建设单位
洋河新区分局

工程名称
营房-1至5F装修改造项目

子项名称

4F拆除布置图

图名	4F拆除布置图		
设计号			
图号	版次	日期	
图别	室施	日期	2026

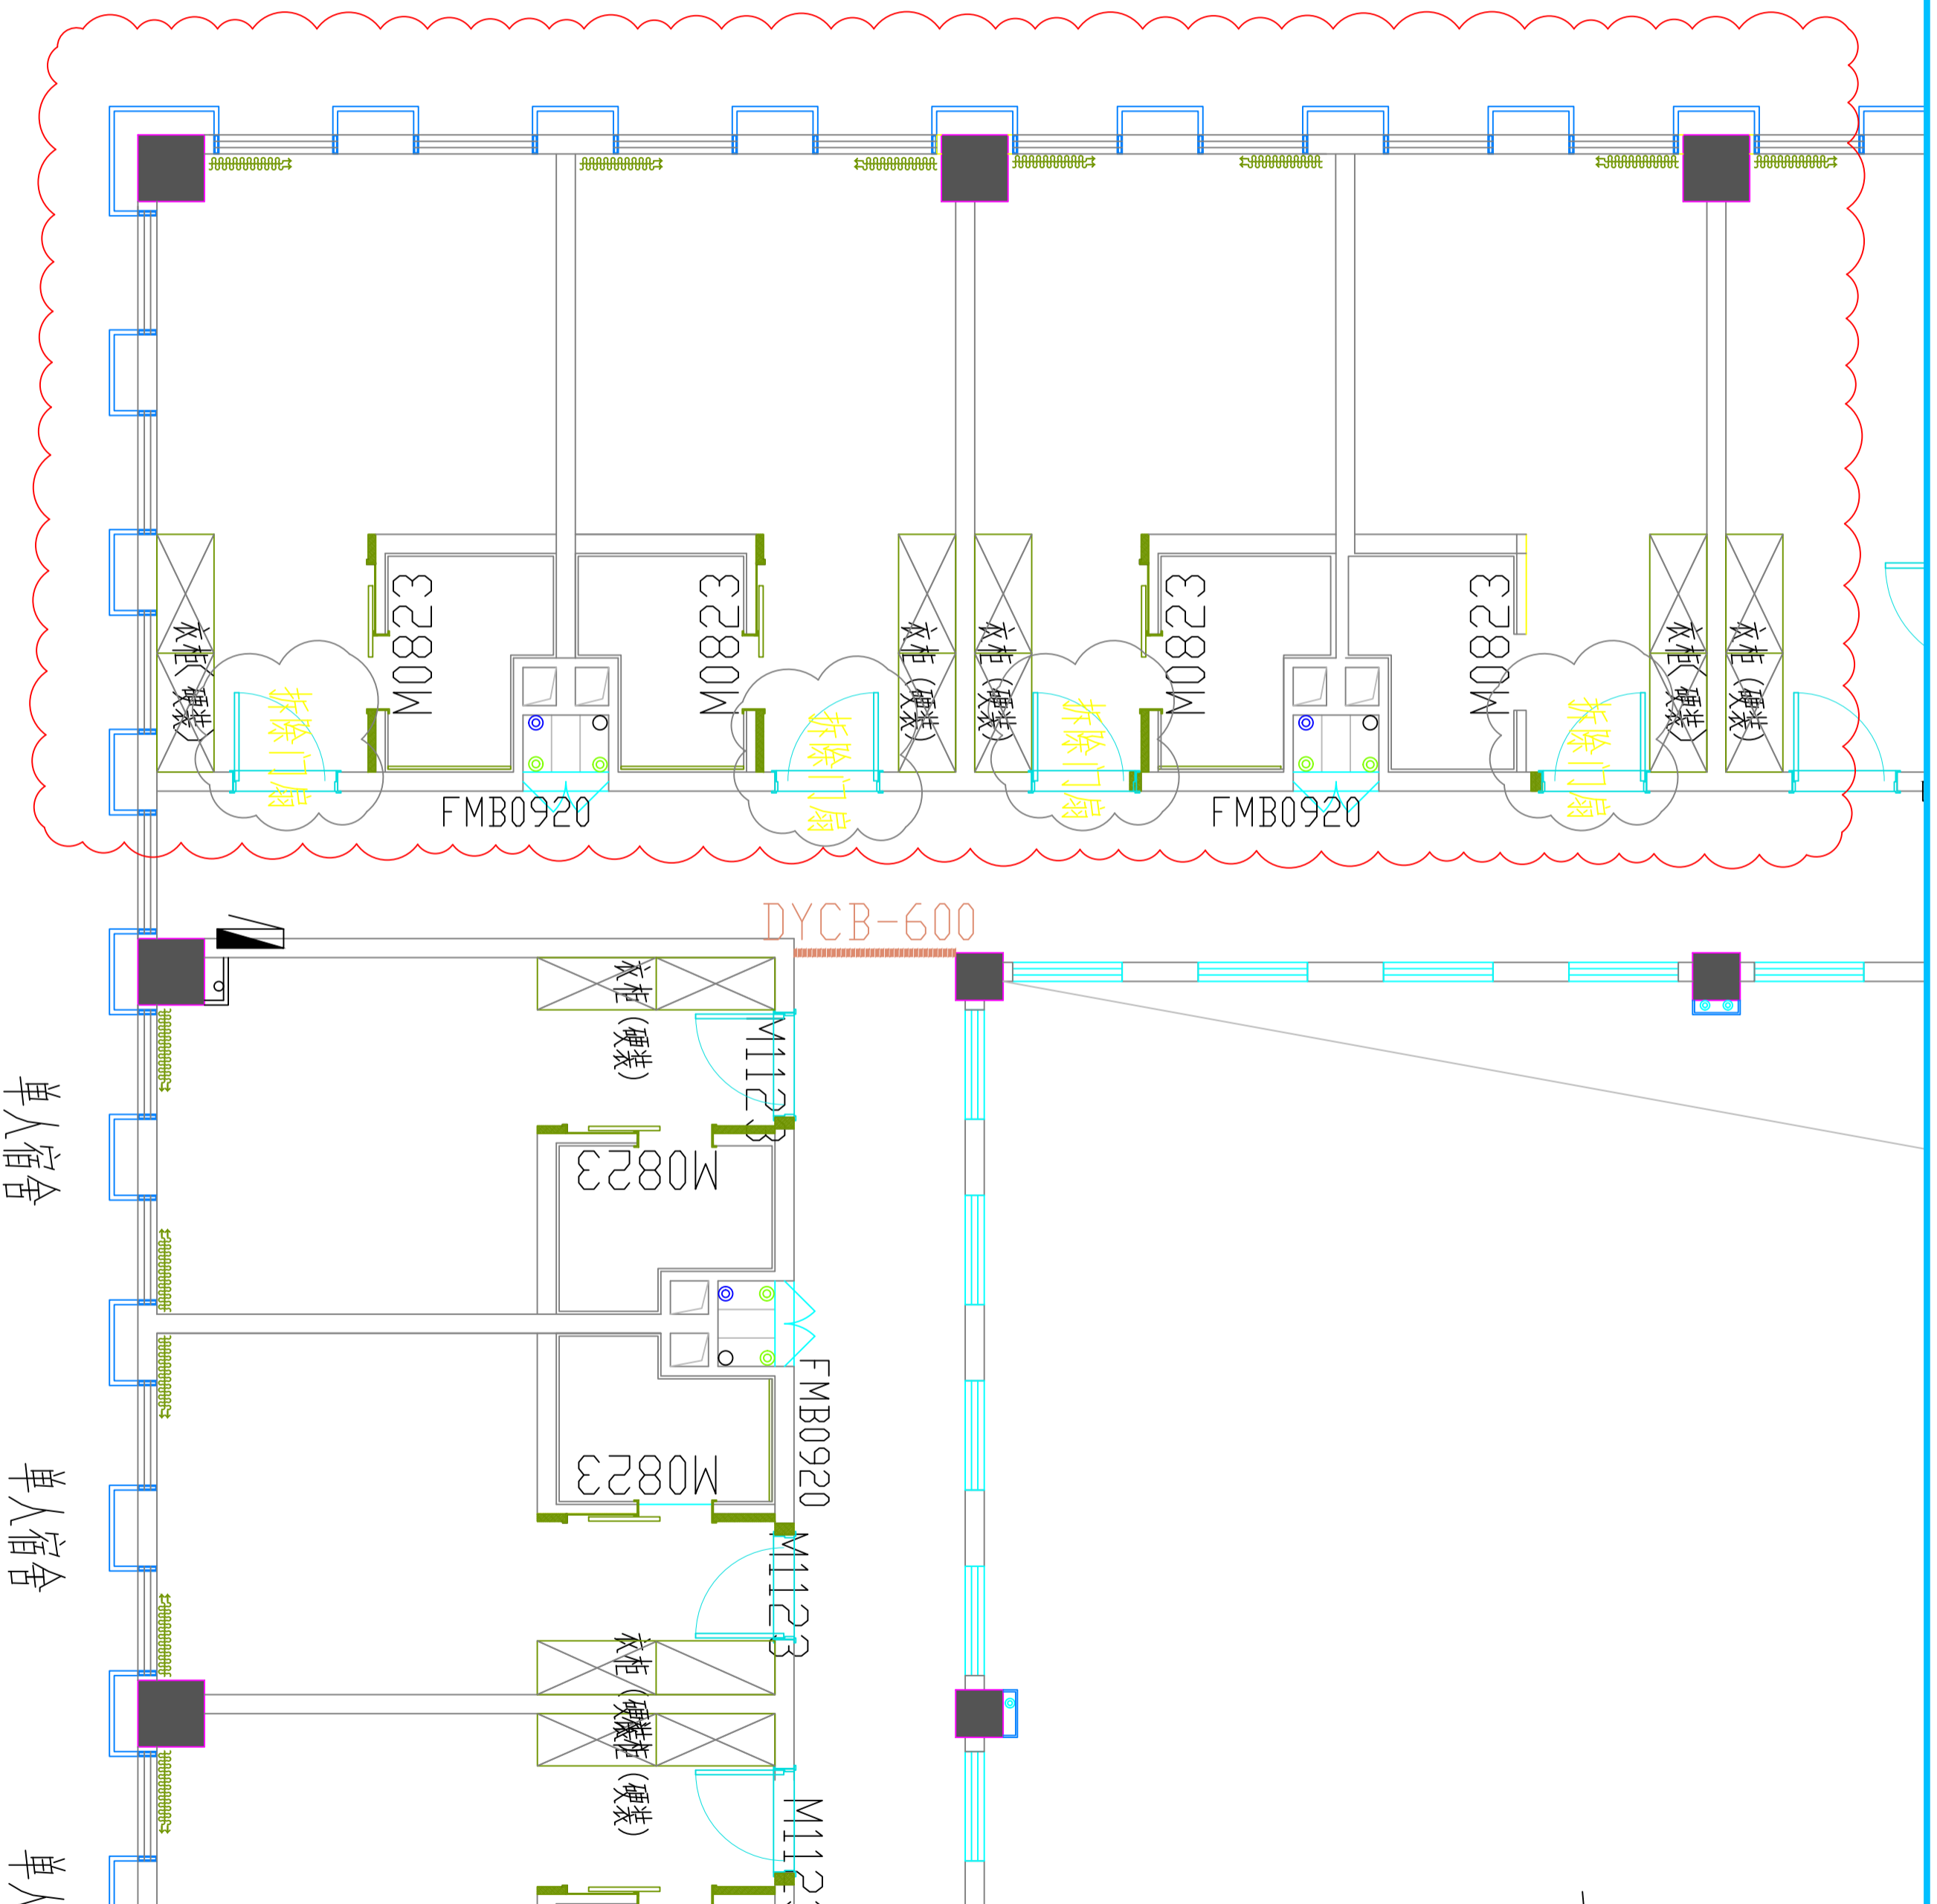

PLAN

02

拆除布置图

SCALE:1:100

注意：
本图须经签署并加盖本公司专用出图章方为有效。
本施工图应经相关部门审批通过后方可施工。

备注

项目编码

SWM

(扫码机扫码位置)

注册执业签章

姓名

注册证书号码

注册印章号码

审定

审核

项目负责

专业负责

校对

设计

建设单位

洋河新区分局

工程名称

营房-1至5F装修改造项目

子项名称

4F新建墙体布置图

图名

4F新建墙体布置图

设计号


图号

图别

室施

日期

2026

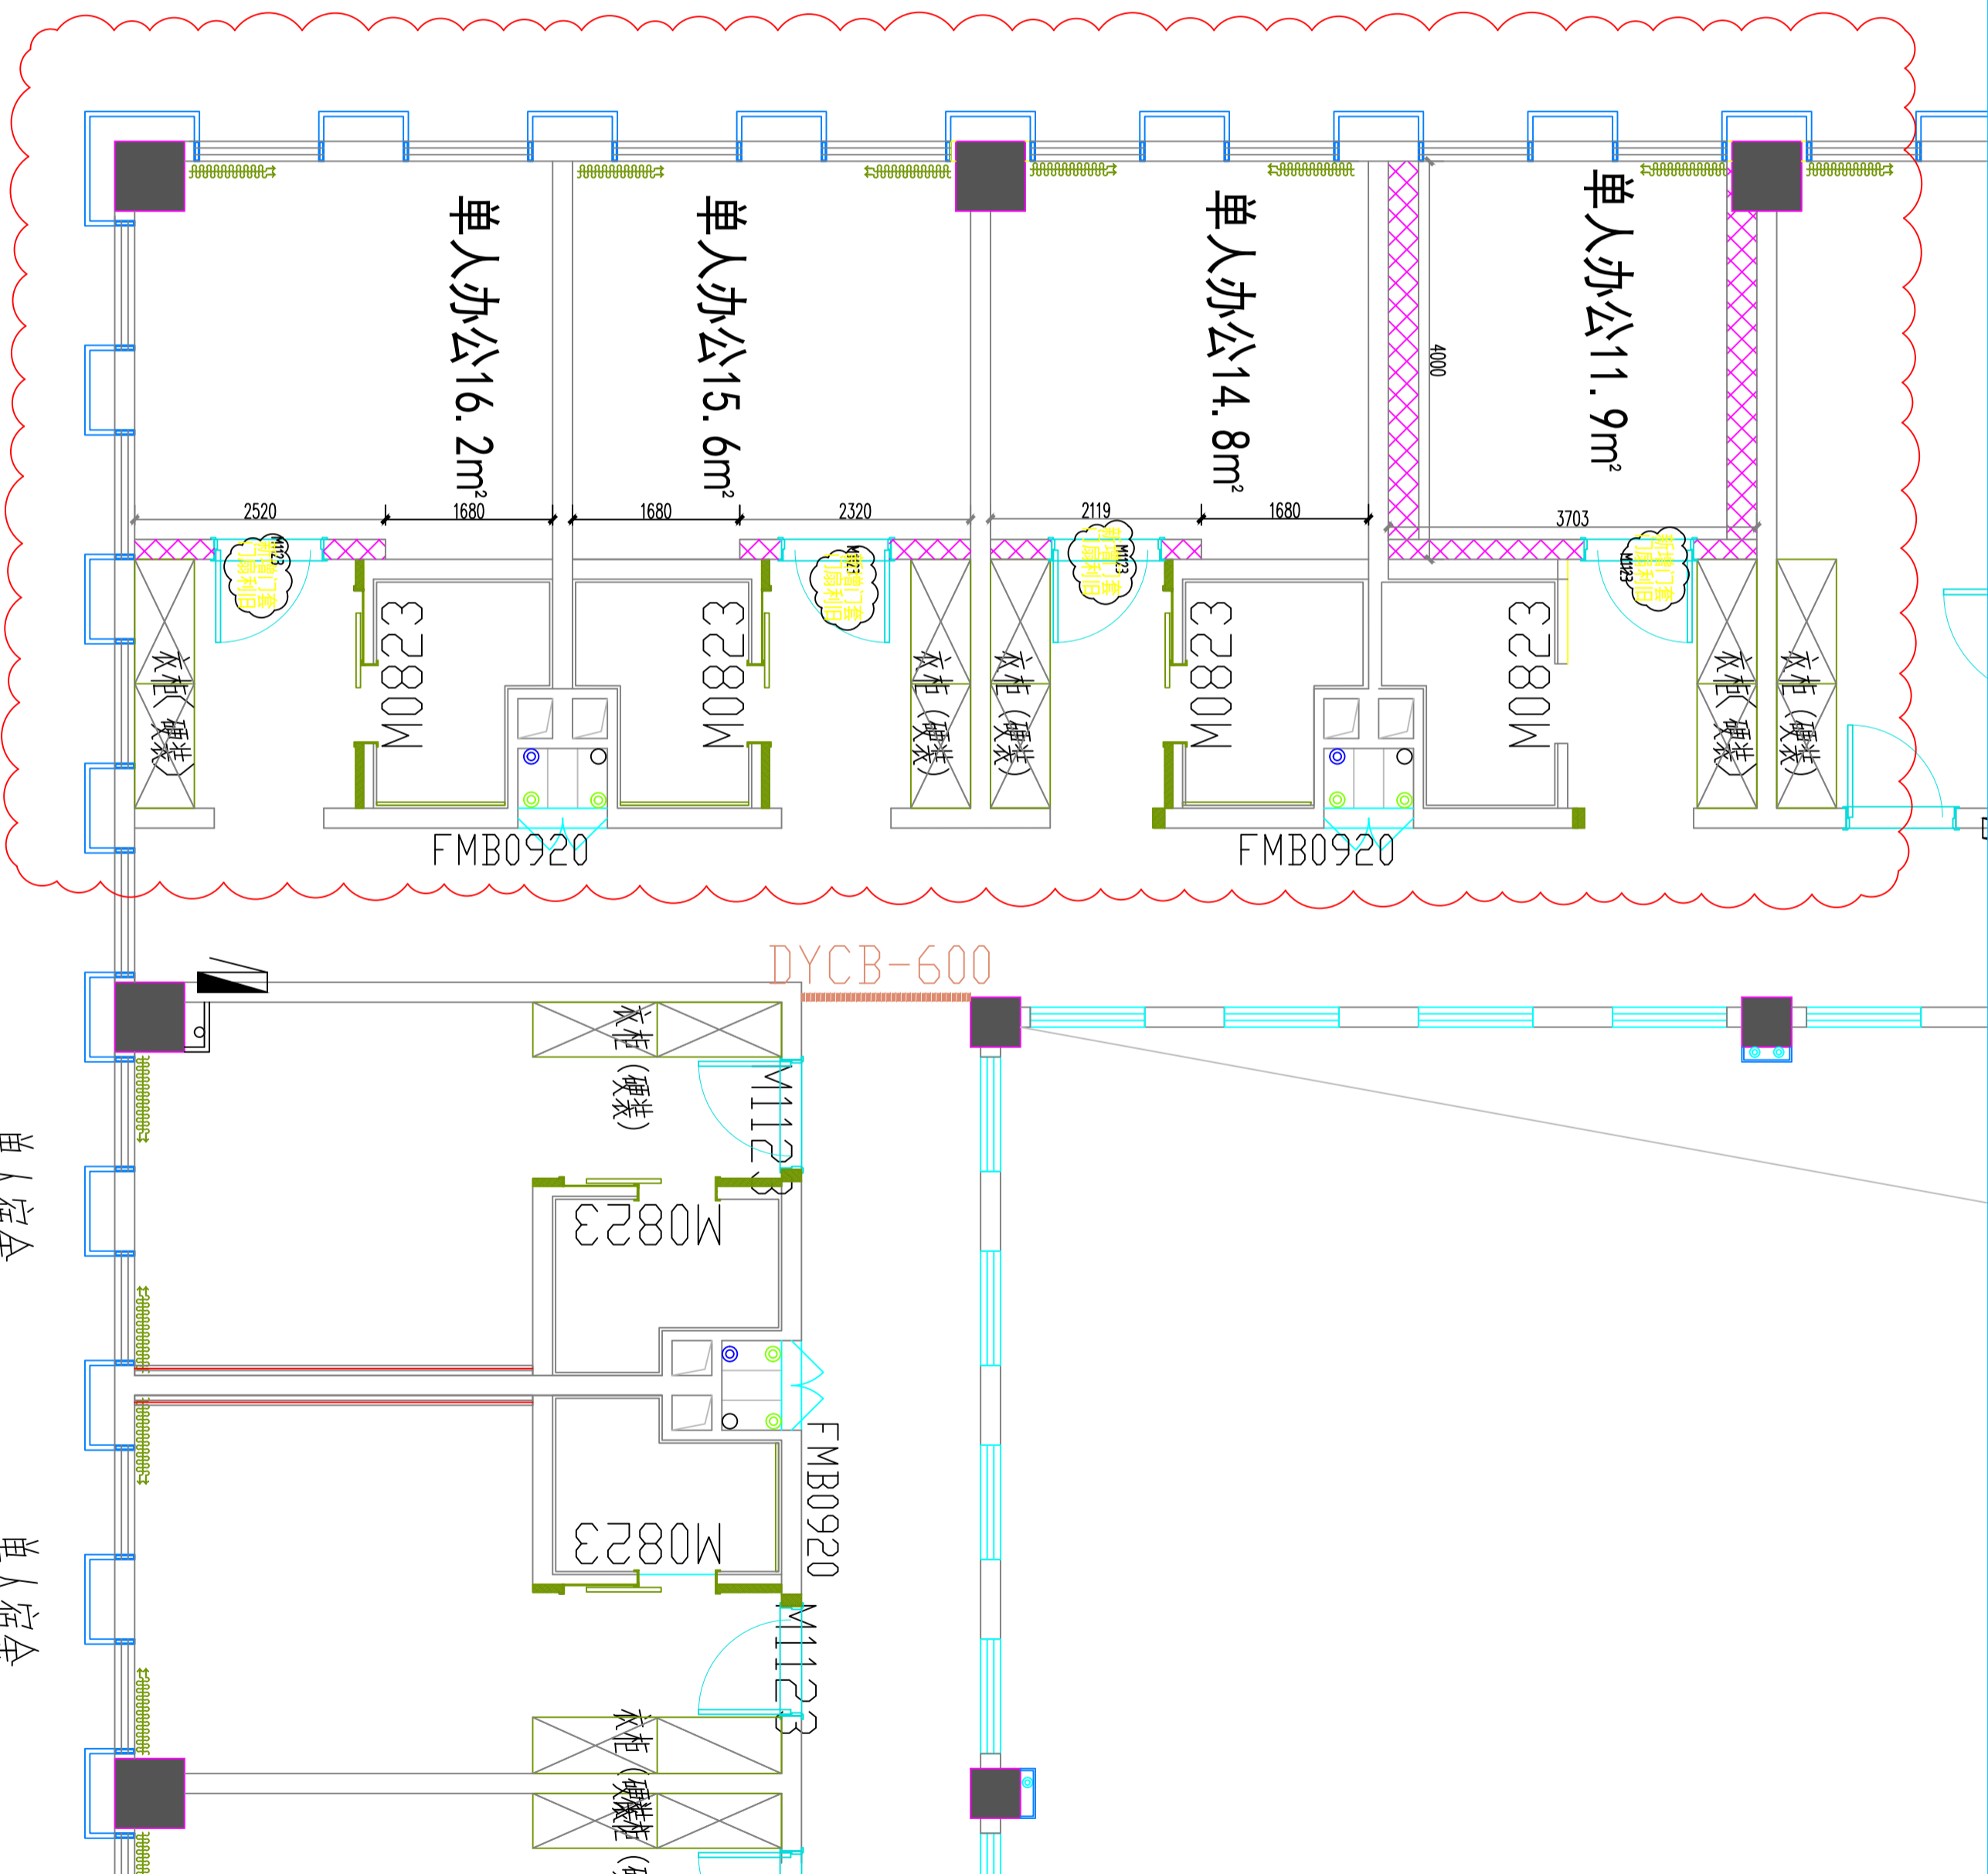

PLAN

03

新建墙体布置图

SCALE:1:100

注意：
本图须经签署并加盖本公司专用出图章方为有效。
本施工图应经相关部门审批通过后方可施工。

备注

项目编码
S100

(扫码机扫码位置)

注册执业签章

姓名

注册证书号码

注册印章号码

审定

审核

项目负责

专业负责

校对

设计

建设单位


洋河新区分局

工程名称
营房-1至5F装修改造项目

子项名称

4F平面布置图

图名	设计号	图号	图别	版次	日期
4F平面布置图			室施	A	2026

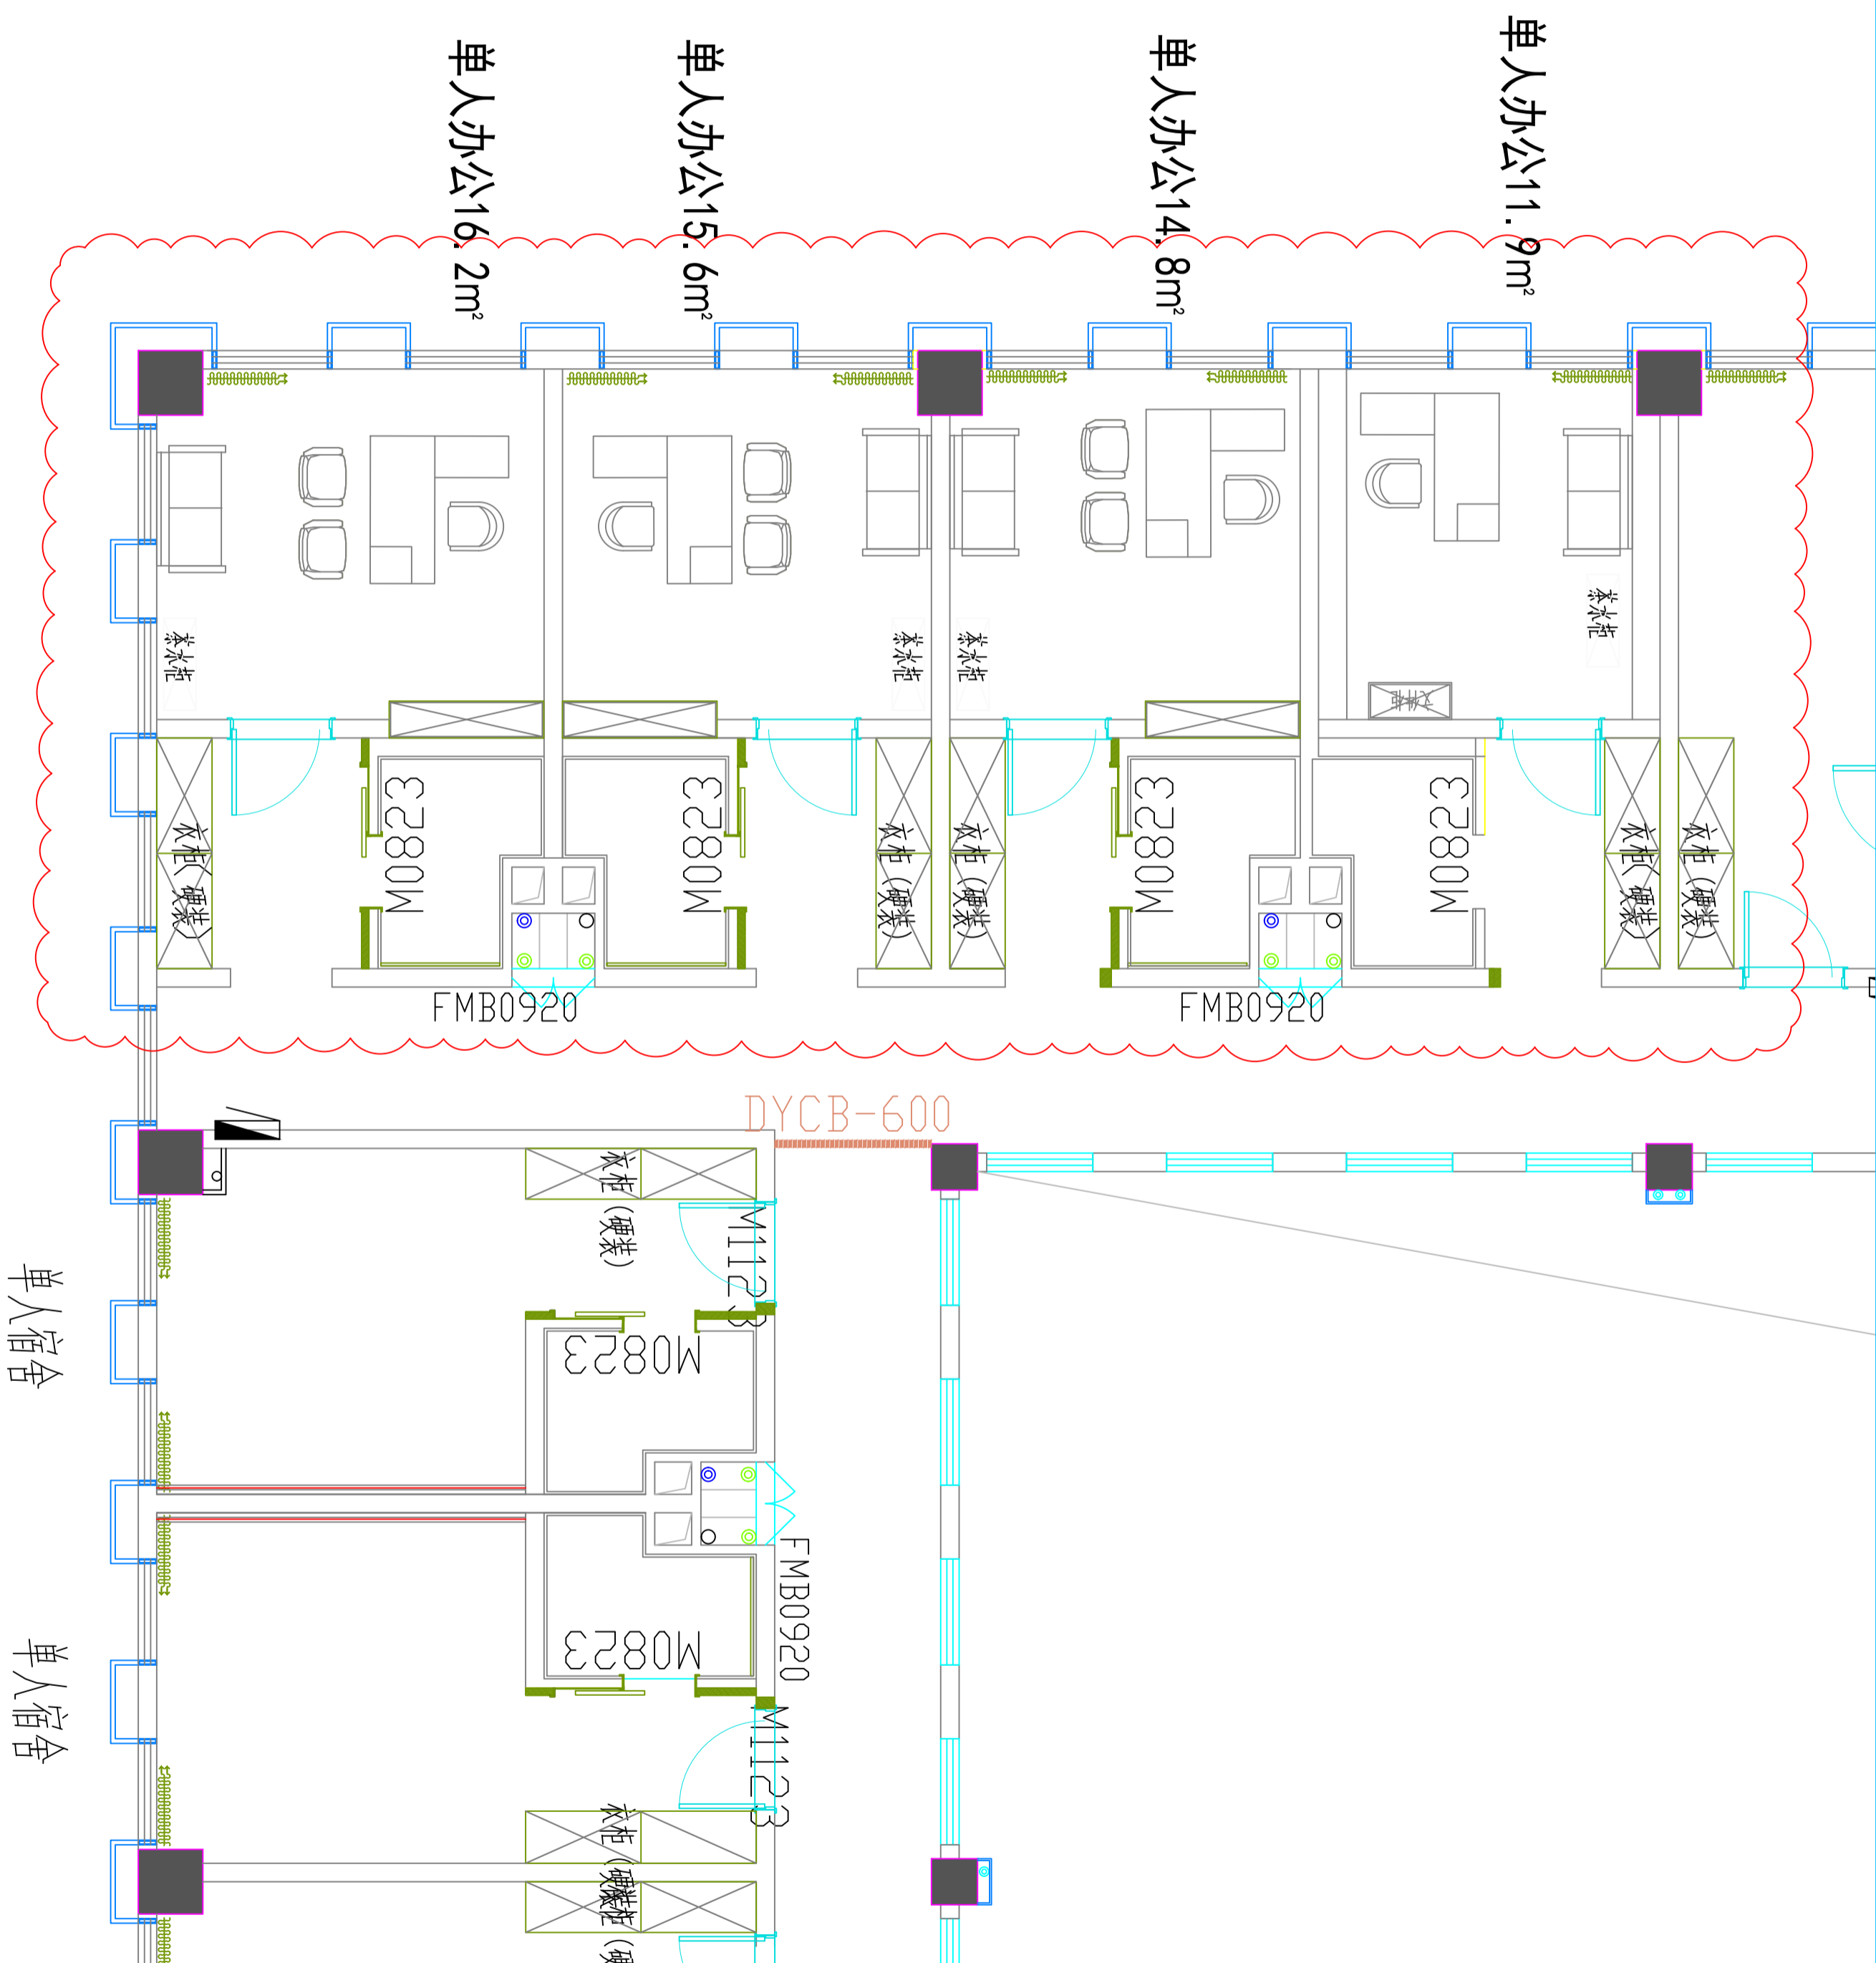

PLAN

平面布置图

SCALE:1:100

04

注意：
本图须经签署并加盖本公司专用出图章方为有效。
本施工图应经相关部门审批通过后方可施工。

备注

项目编码

STW

(扫码机扫码位置)

注册执业签章

姓名

注册证书号码

注册印章号码

审定

审核

项目负责

专业负责

校对

设计

建设单位

洋河新区分局

工程名称
营房-1至5F装修改造项目

子项名称

图名

4F立面索引图

设计号


版次 A

图号

日期 2026

图别

室施

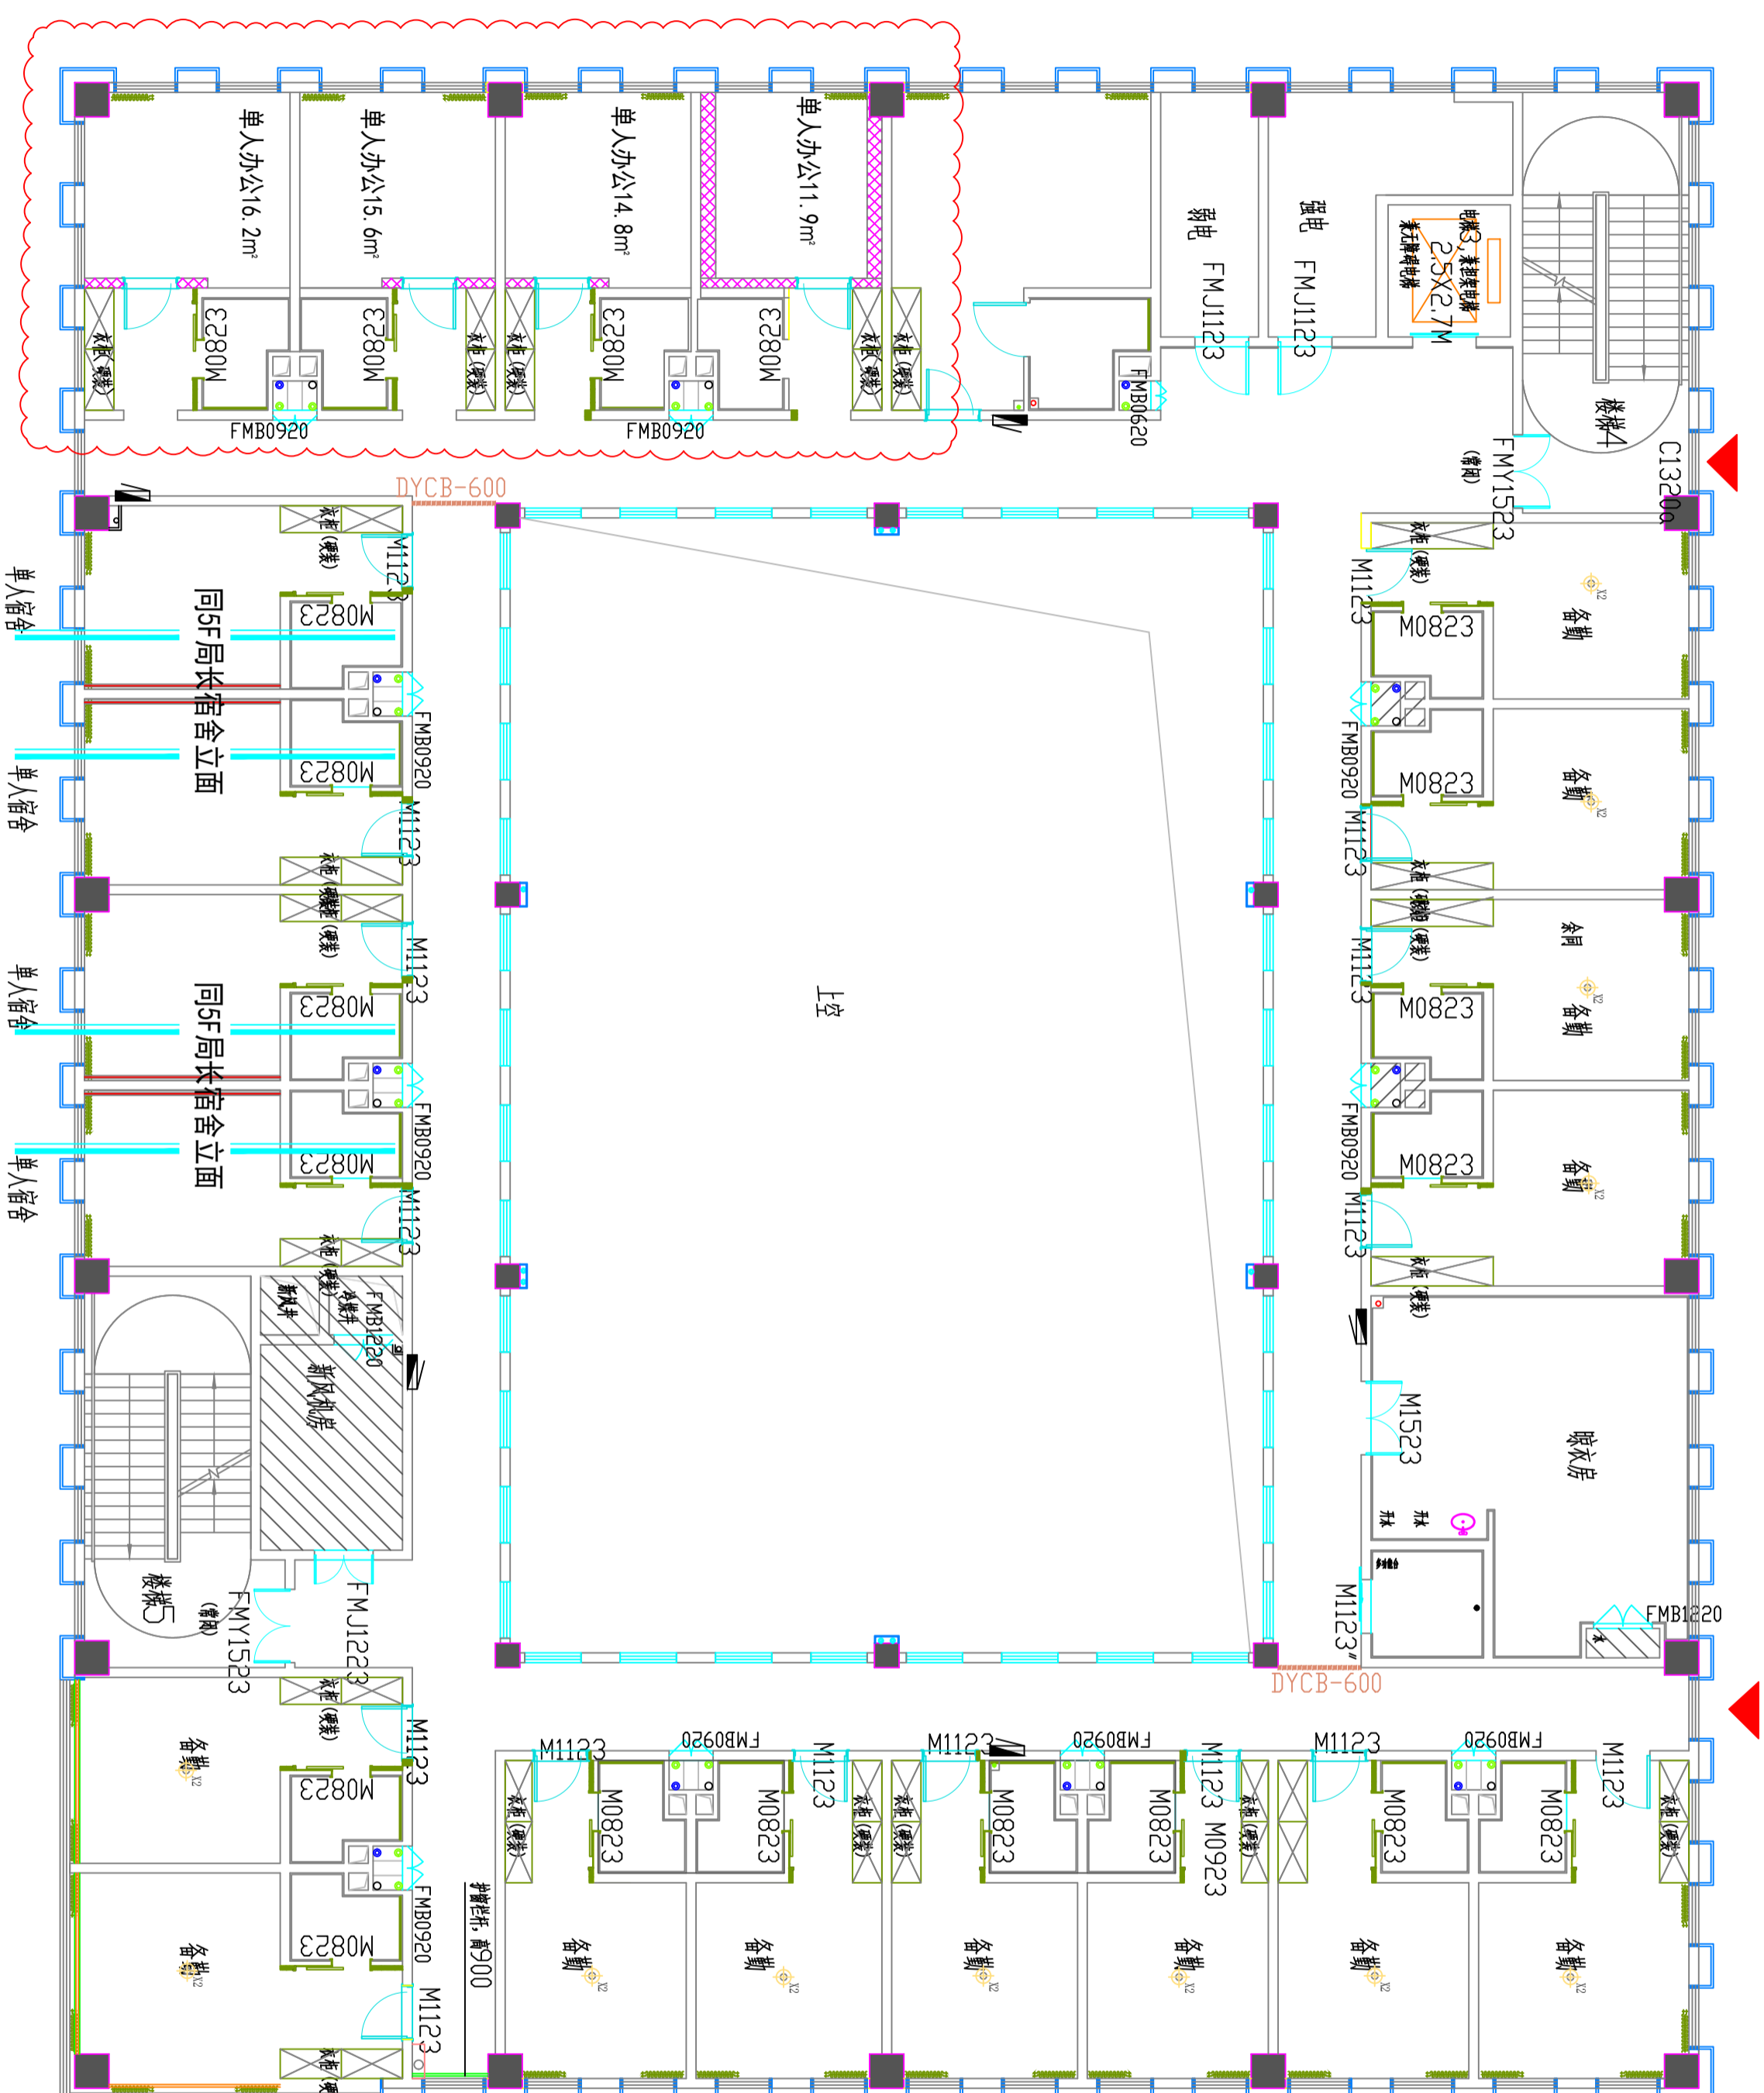

PLAN

05

立面索引图

SCALE:1:100

注意：
本图须经签署并加盖本公司专用出图章方为有效。
本施工图应经相关部门审批通过后方可施工。

备注

项目编码
SWM
(扫码机扫码位置)

注册执业签章

姓名

注册证书号码

注册印章号码

审定

审核

项目负责

专业负责

校对

设计

建设单位

洋河新区分局

工程名称

营房-I至5F装修改造项目

子项名称

图名

5F原建筑平面图

设计号


图号

图别

图次

日期

2026

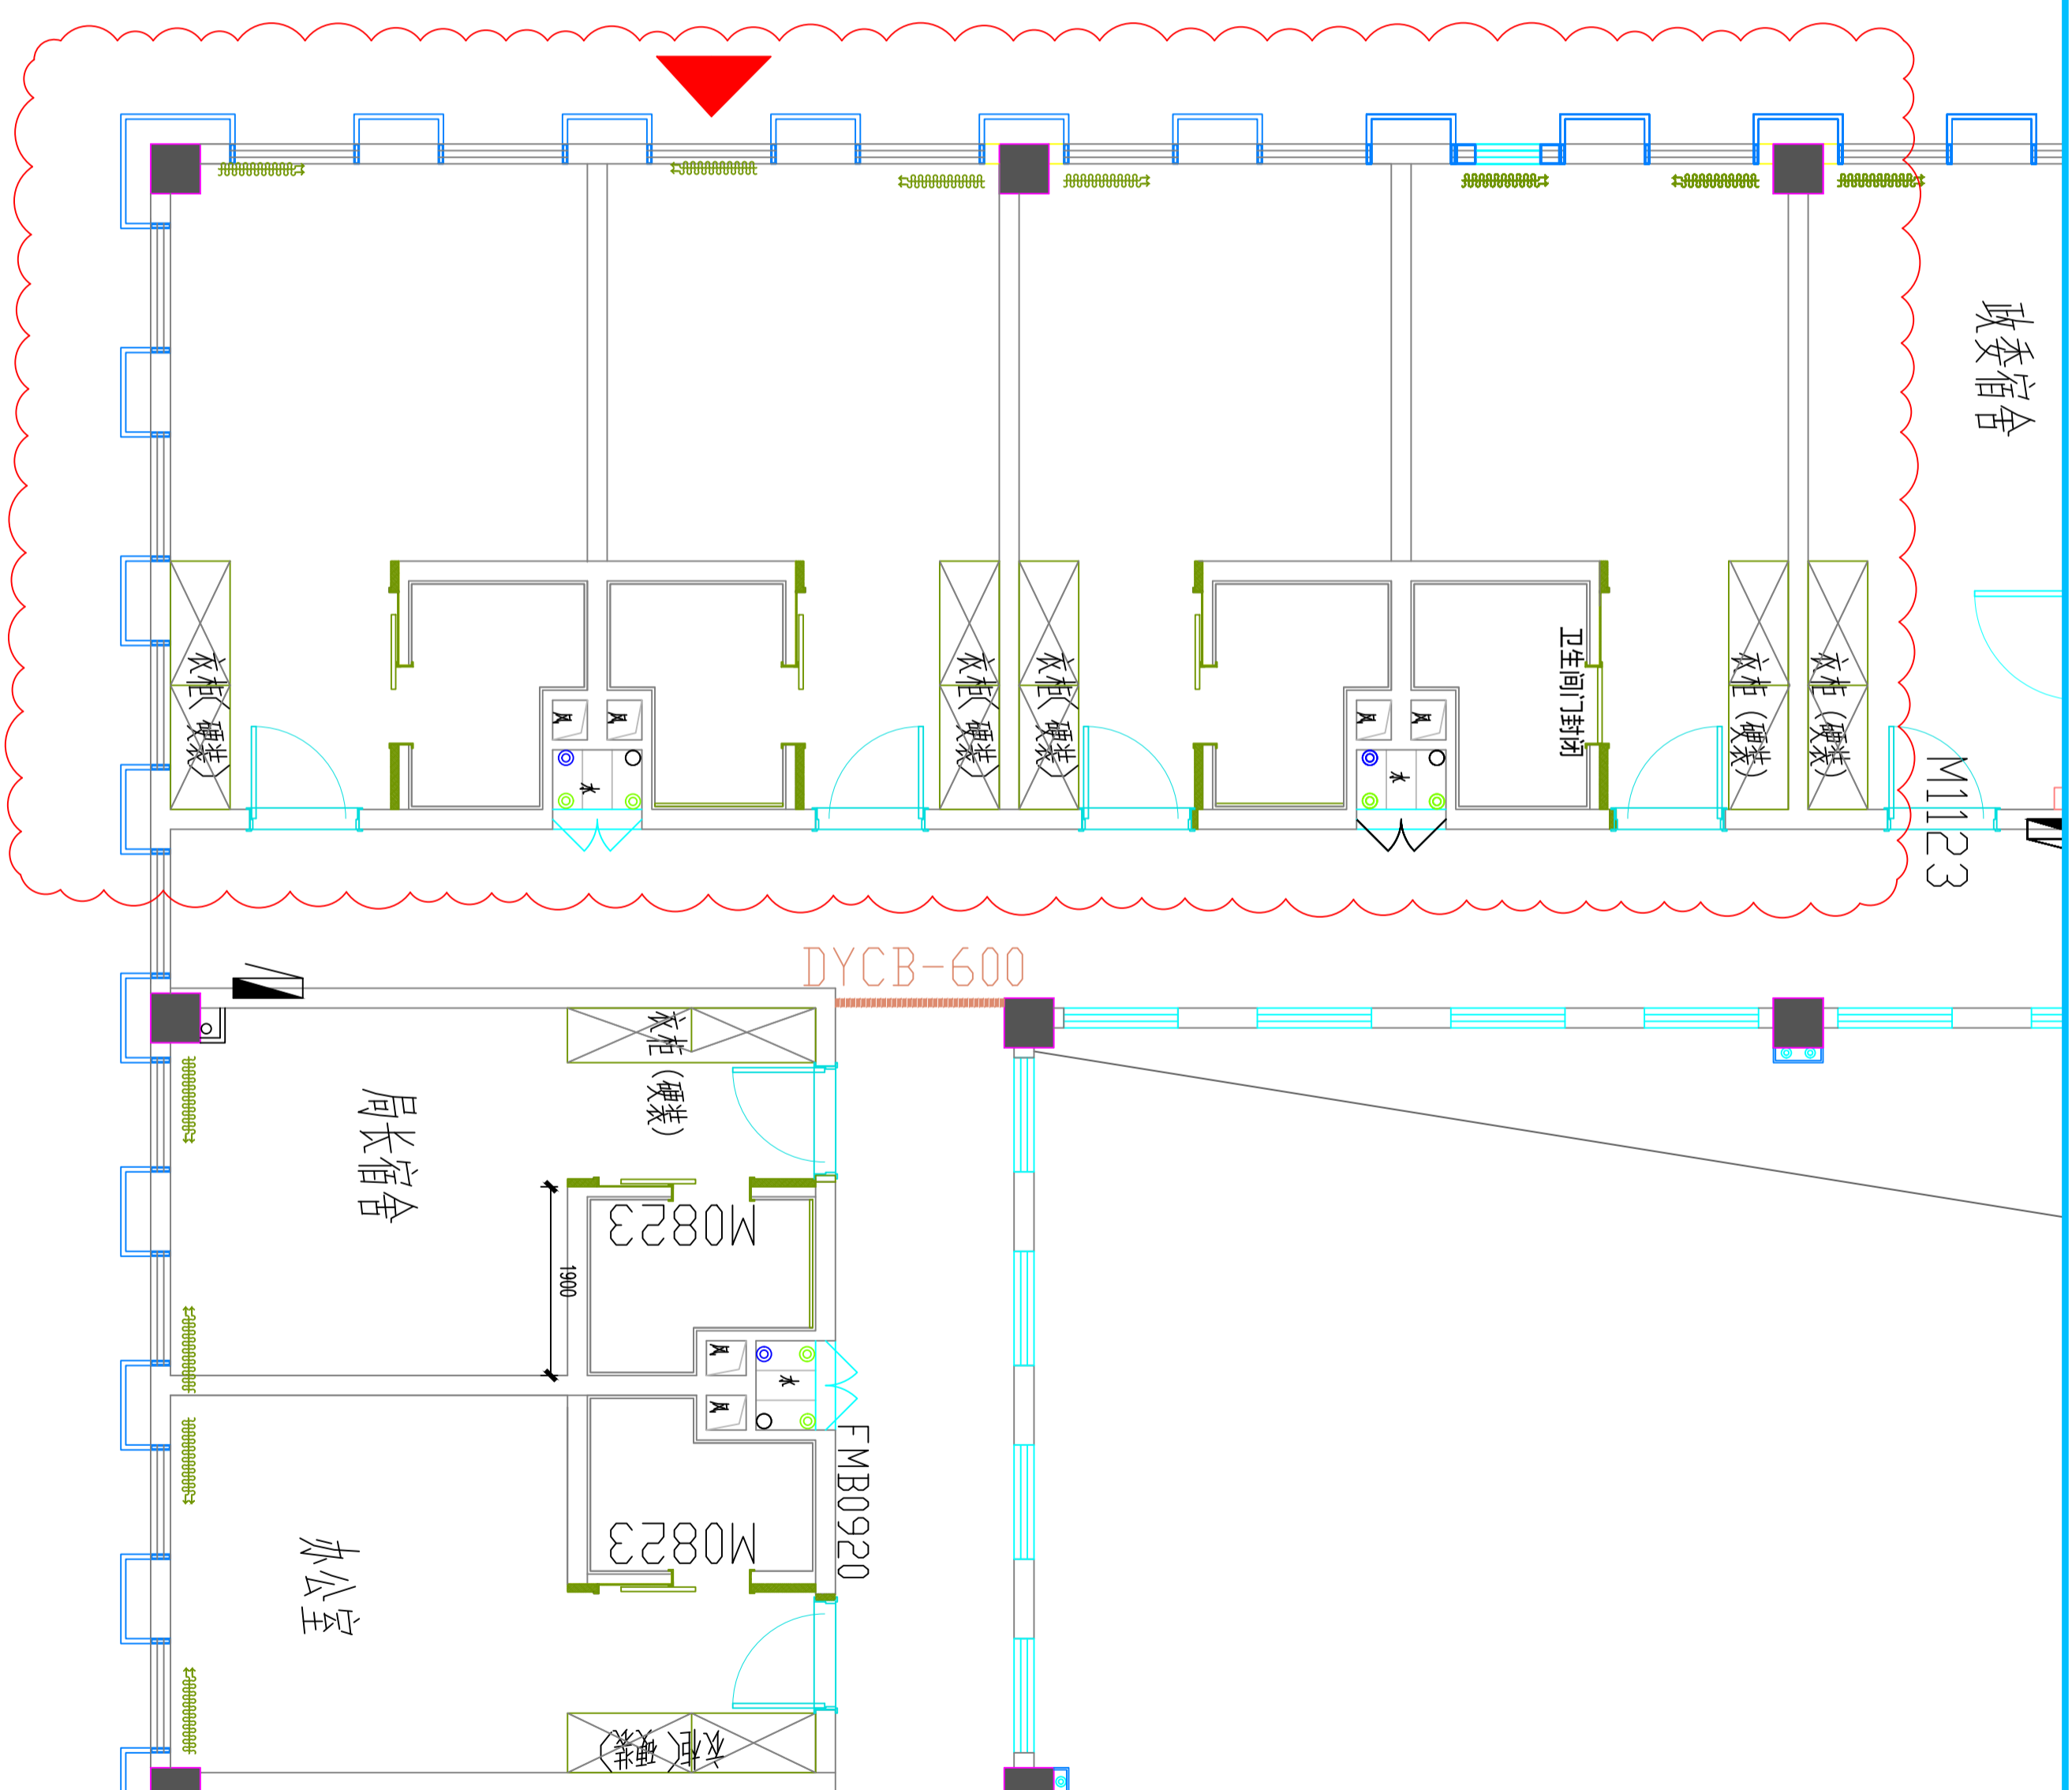

PLAN

原建筑平面图

SCALE:1:100

01

注意：
本图须经签署并加盖本公司专用出图章方为有效。
本施工图应经相关部门审批通过后方可施工。

备注

项目编码
SWM
(扫码机打印位置)

注册执业签章

姓名

注册证书号码

注册印章号码

审定

审核

项目负责

专业负责

校对

设计

建设单位

洋河新区分局

工程名称

营房-I至5F装修改造项目

子项名称

图名

5F拆除布置图

设计号

图号

图别

政委宿舍

M1123

衣柜(硬装)

衣柜(硬装)

拆除门扇

卫生间门封砌

3280M

3280M

3280M

衣柜(硬装)

衣柜(硬装)

3280M

3280M

衣柜(硬装)

衣柜(硬装)

拆除门扇

DYCB-600

M0823

M0823

1900

FMB0920

M0823

M0823

衣柜(硬装)

衣柜(硬装)

局长宿舍

办公室

PLAN

名称	图例
拆除墙柱	

02

拆除布置图

SCALE:1:100

图别

室施

日期

2026

图次

A

注意：
本图须经签署并加盖本公司专用出图章方为有效。
本施工图应经相关部门审批通过后方可施工。

备注

项目编码
SWM
(扫码打印位置)

注册执业签章

姓名	
注册证书号码	
注册印章号码	
审定	
审核	
项目负责	
专业负责	
校对	
设计	
建设单位	


洋河新区分局

工程名称
营房-1至5F装修改造项目

子项名称

5F平面布置图

图名	5F平面布置图		
设计号		版次	A
图号		日期	2026
图别	室施		

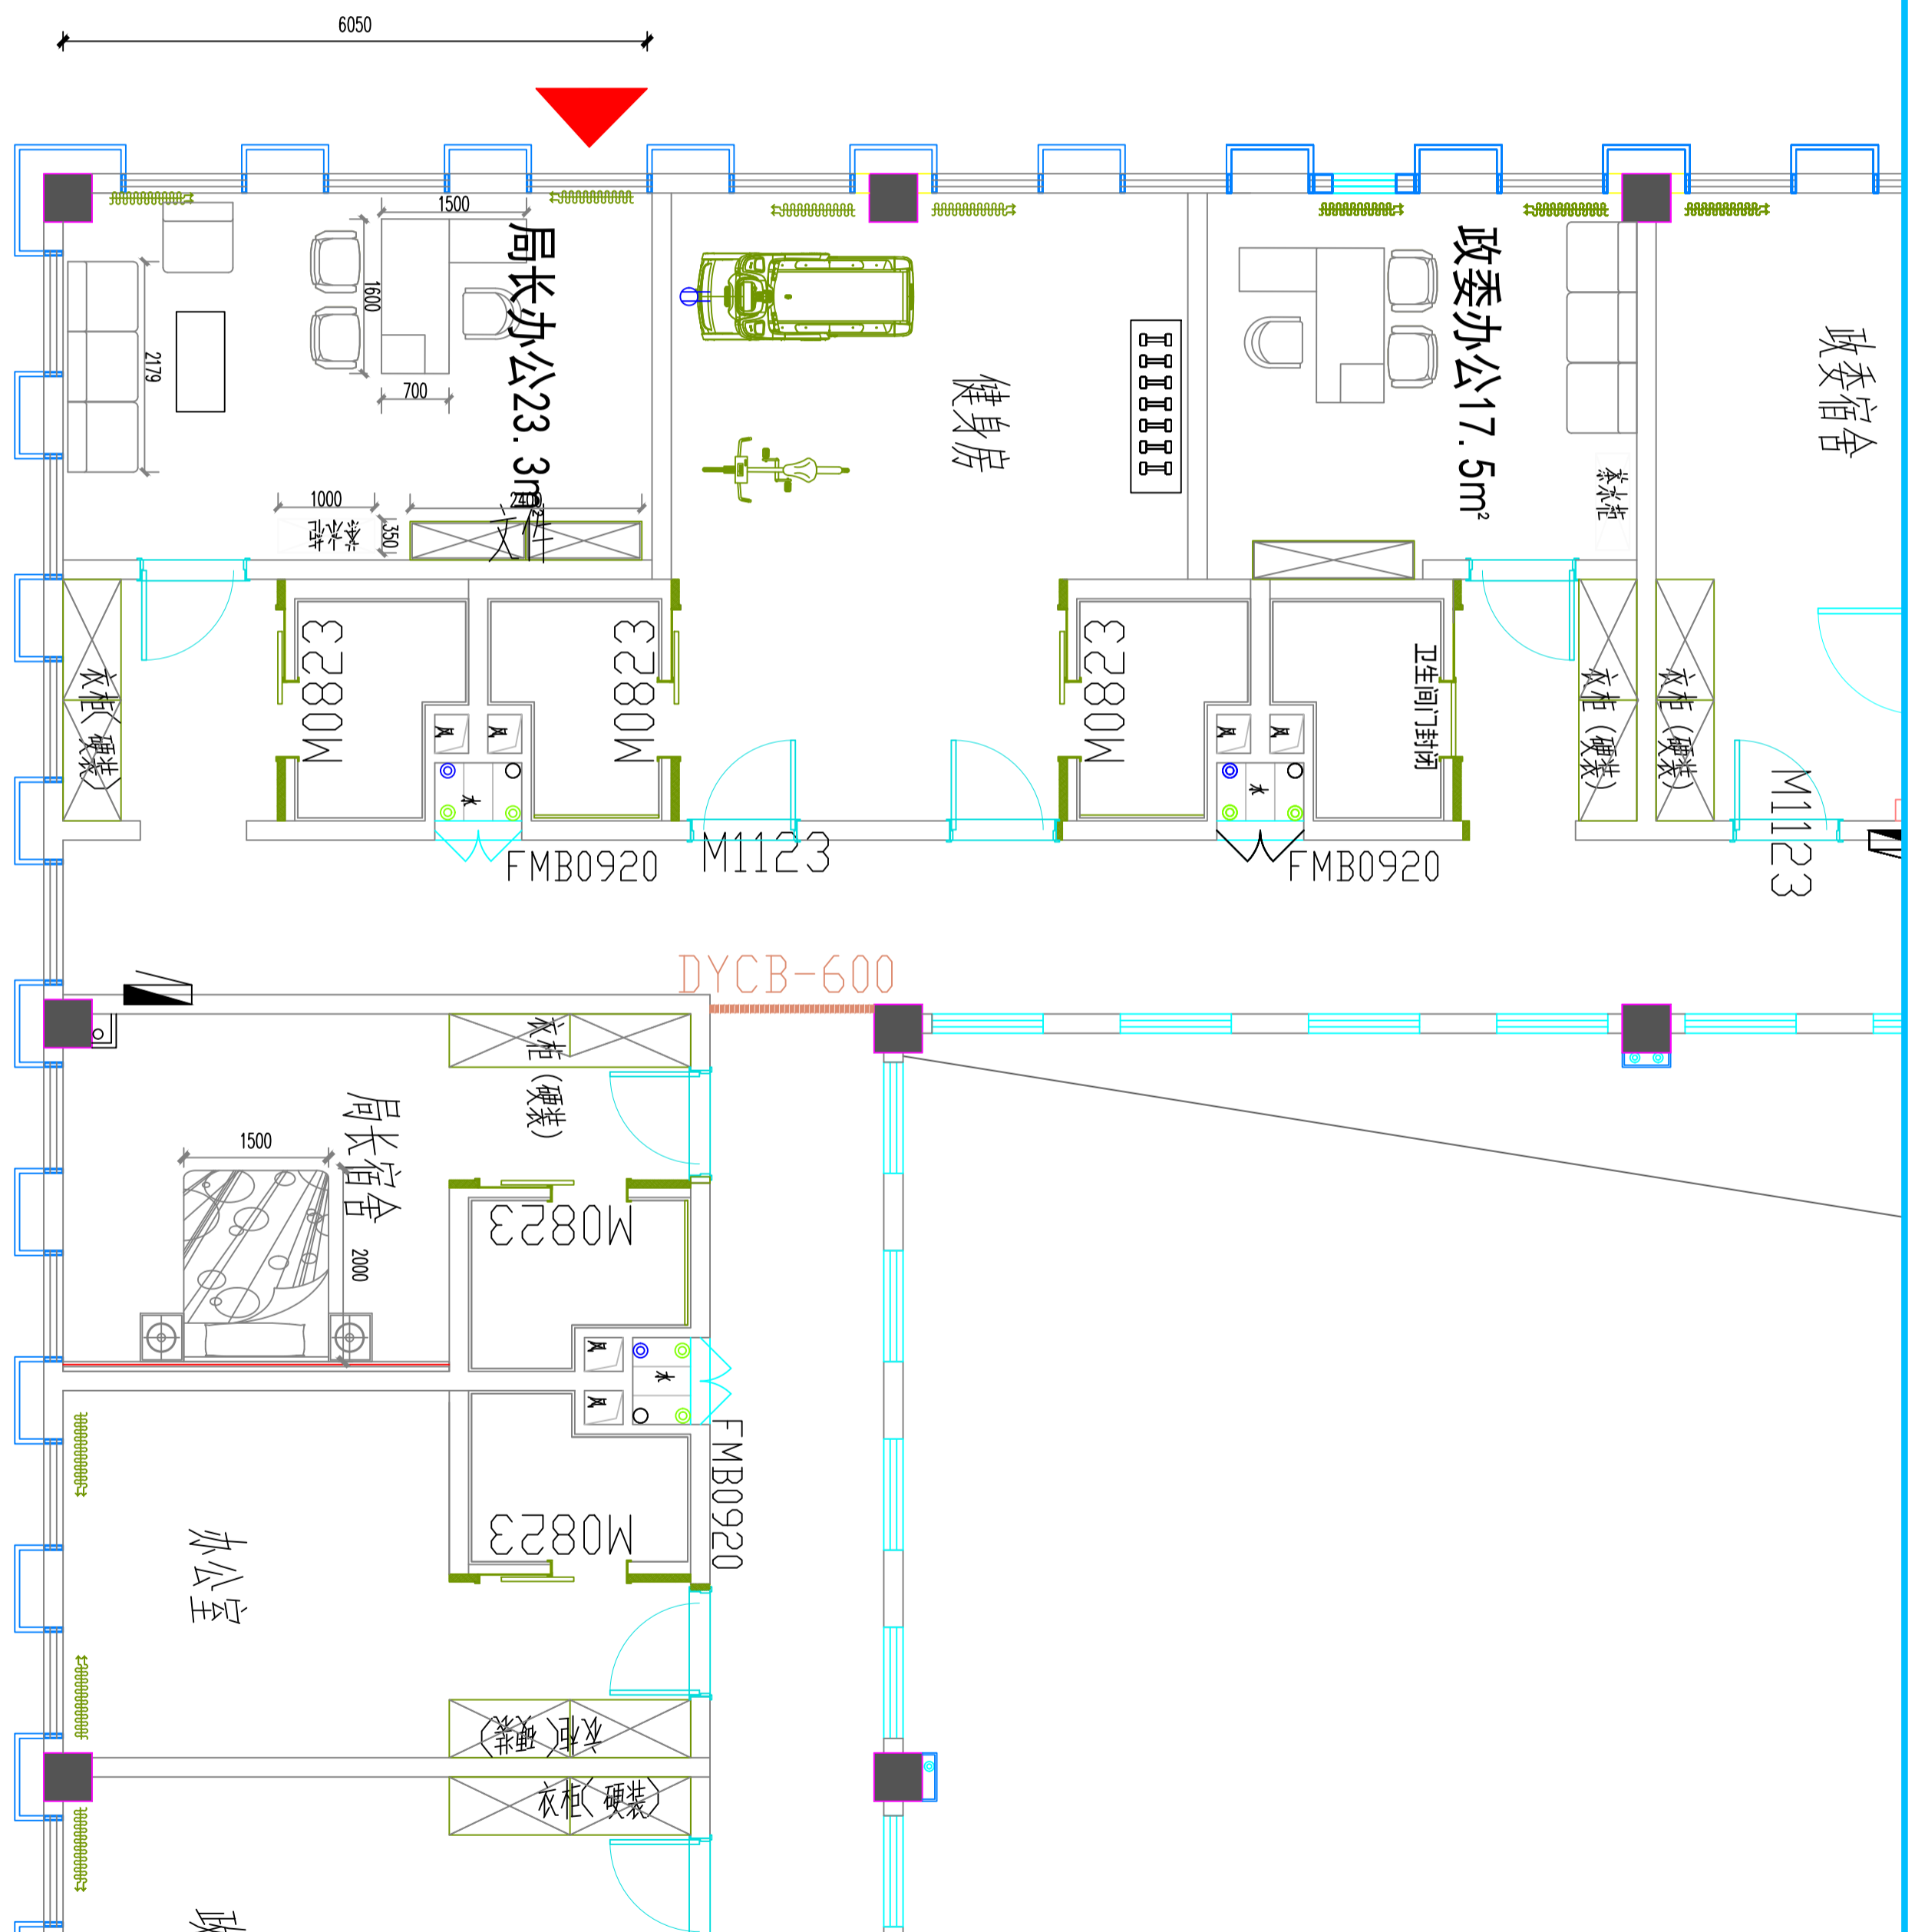

PLAN

05

平面布置图

SCALE:1:100

注意：
本图须经签署并加盖本公司专用出图章方为有效。
本施工图应经相关部门审批通过后方可施工。

备注

项目编码
（扫码打印位置）

注册执业签章


姓名	
注册证书号码	
注册印章号码	
审定	
审核	
项目负责	
专业负责	
校对	
设计	
建设单位	

洋河新区分局
工程名称
营房-1至5F装修改造项目

子项名称

图名
5F灯具定位图

图号	版次	日期
图别	图期	2026

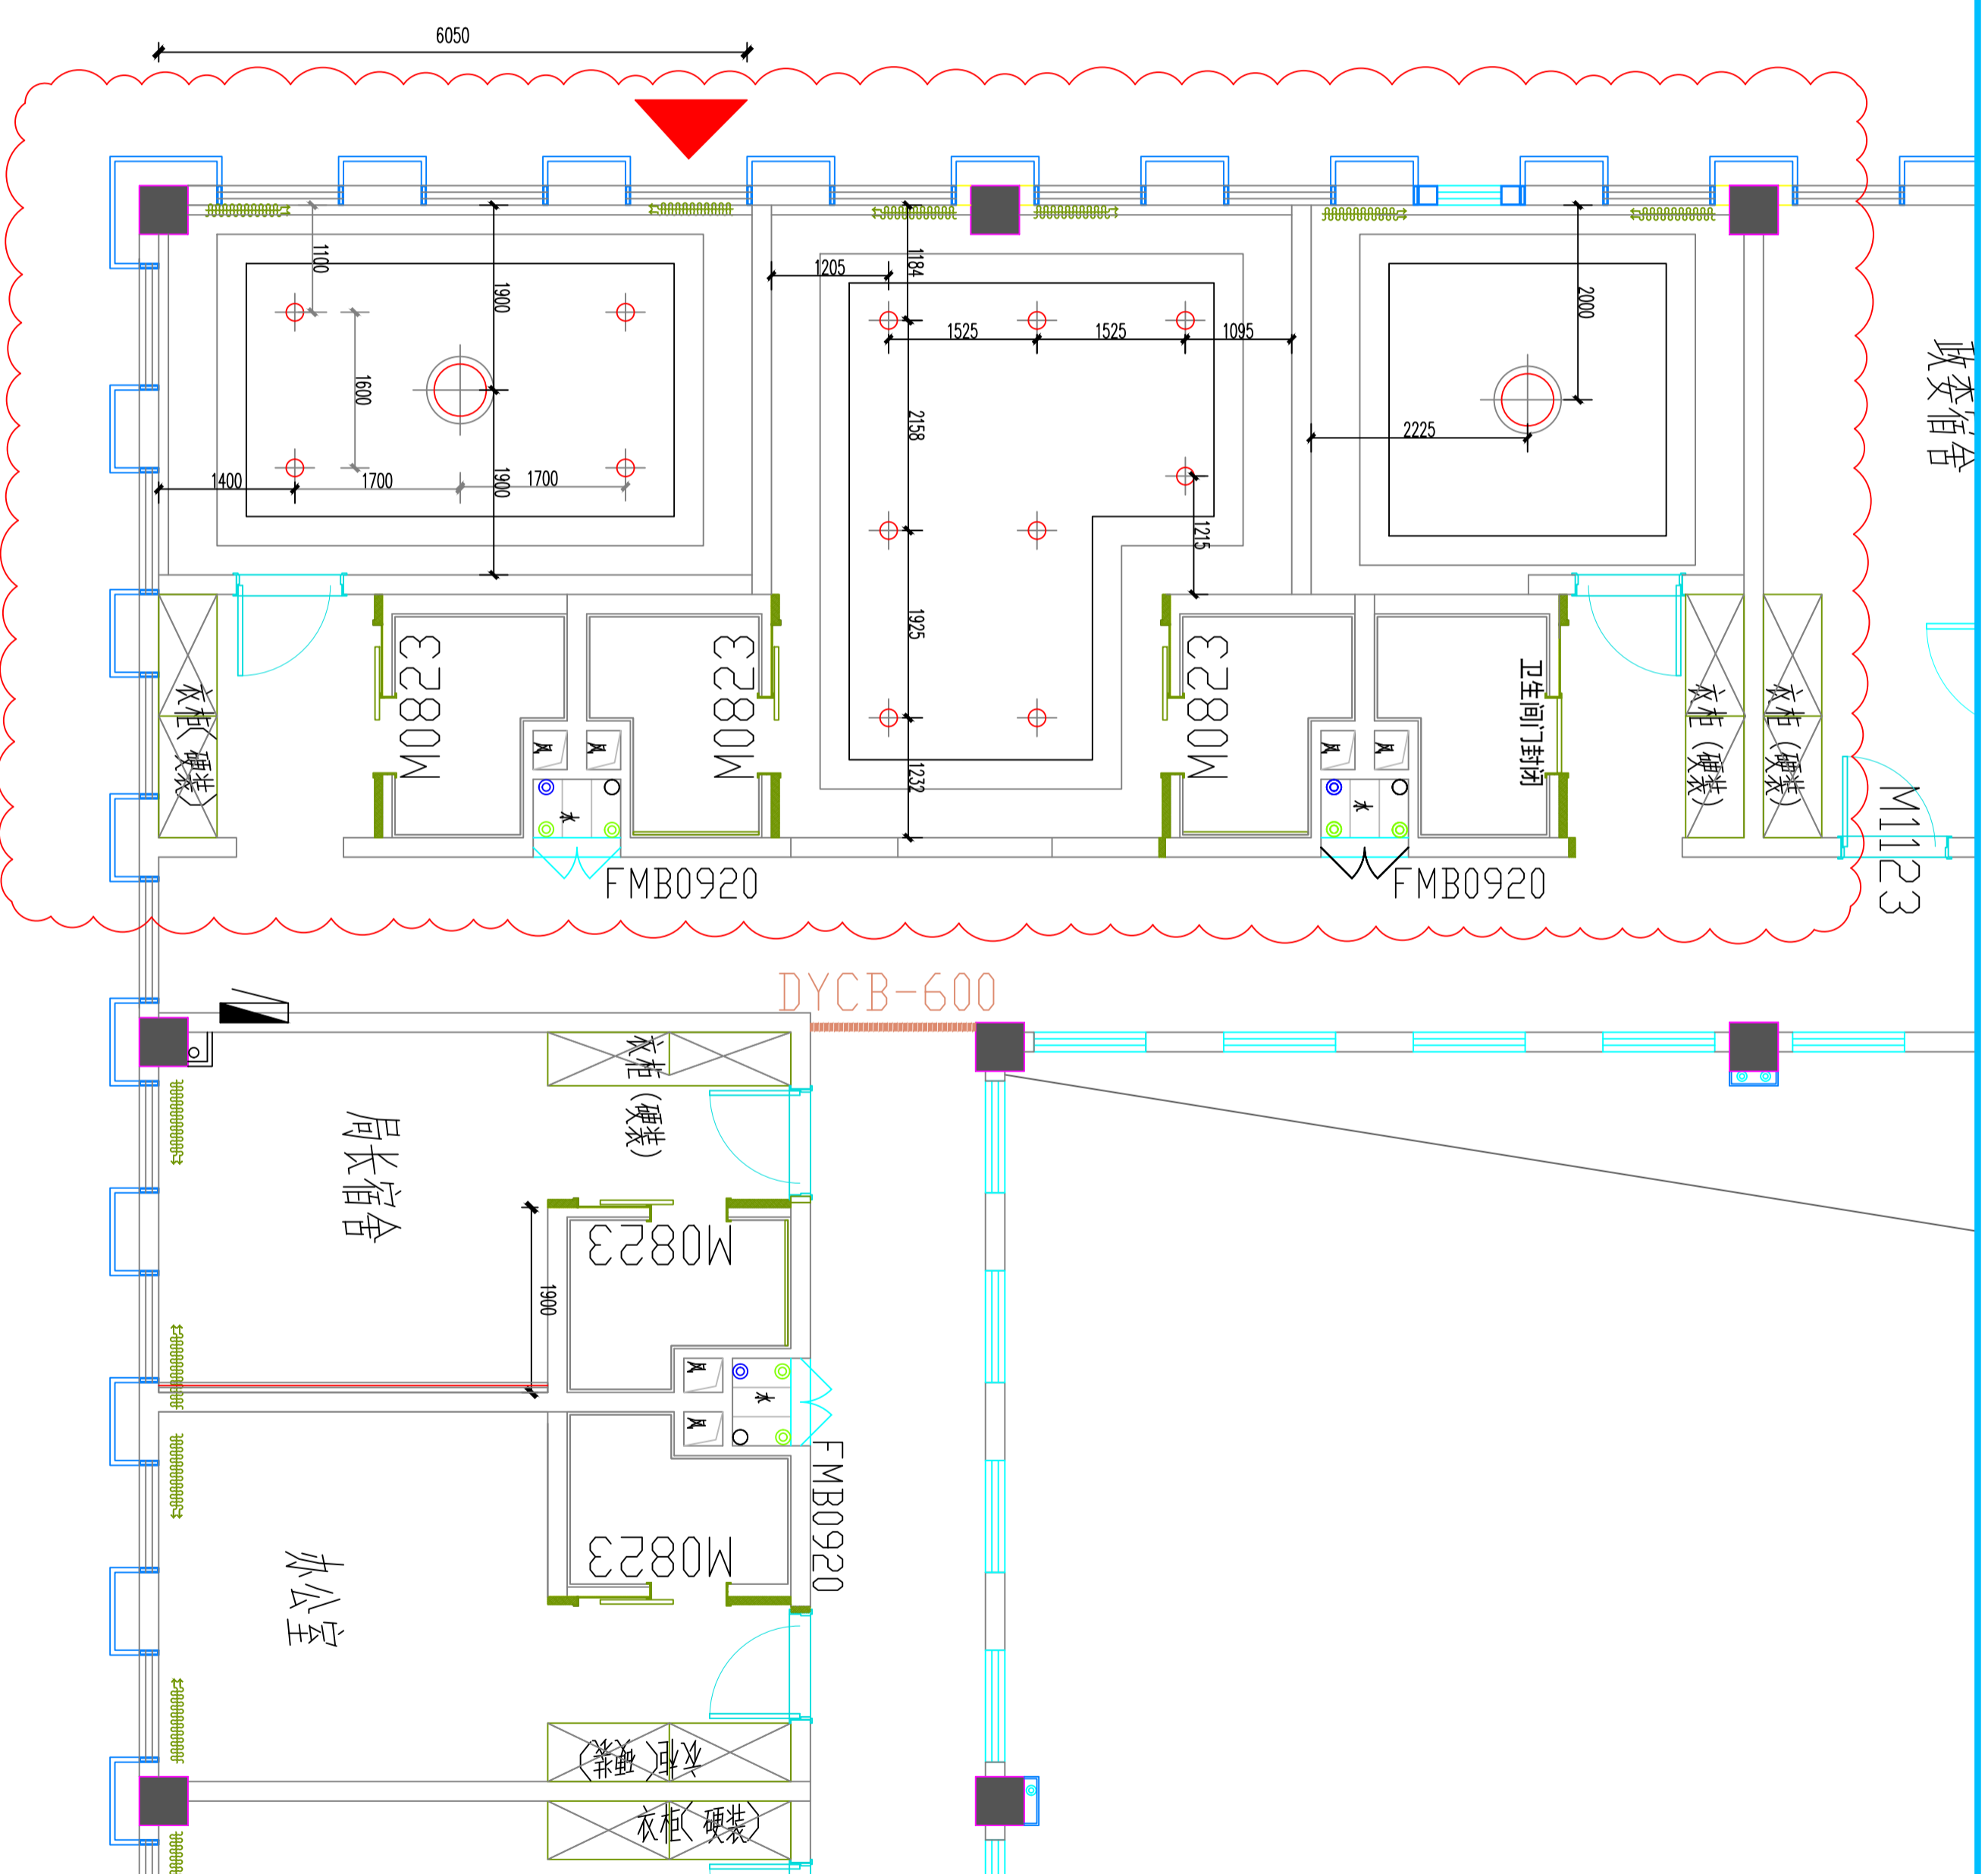

图例	色温	名称	功率(W)	尺寸
LED射灯	4000K	LED射灯	60-100	100CMX200CM
射灯	4000K	射灯	20-30	射灯规格22CM
射灯	4000K	射灯	50	射灯规格22CM
射灯	4000K	射灯	40	射灯规格22CM

PLAN

07

灯具定位图

SCALE:1:100

注意:

本图须经签署并加盖本公司专用出图章方为有效;
本施工图应经相关部门审批通过后方可施工;

备注

项目编码

SWM

(扫码机打印位置)

注册执业签章

姓名

注册证书号码

注册印章号码

审定

审核

项目负责

专业负责

校对

设计

建设单位

洋河新区分局

工程名称

营房-I至5F装修改造项目

子项名称

图名

5F地面布置图

设计号

图号

图别


版次

日期

室施

A

2026

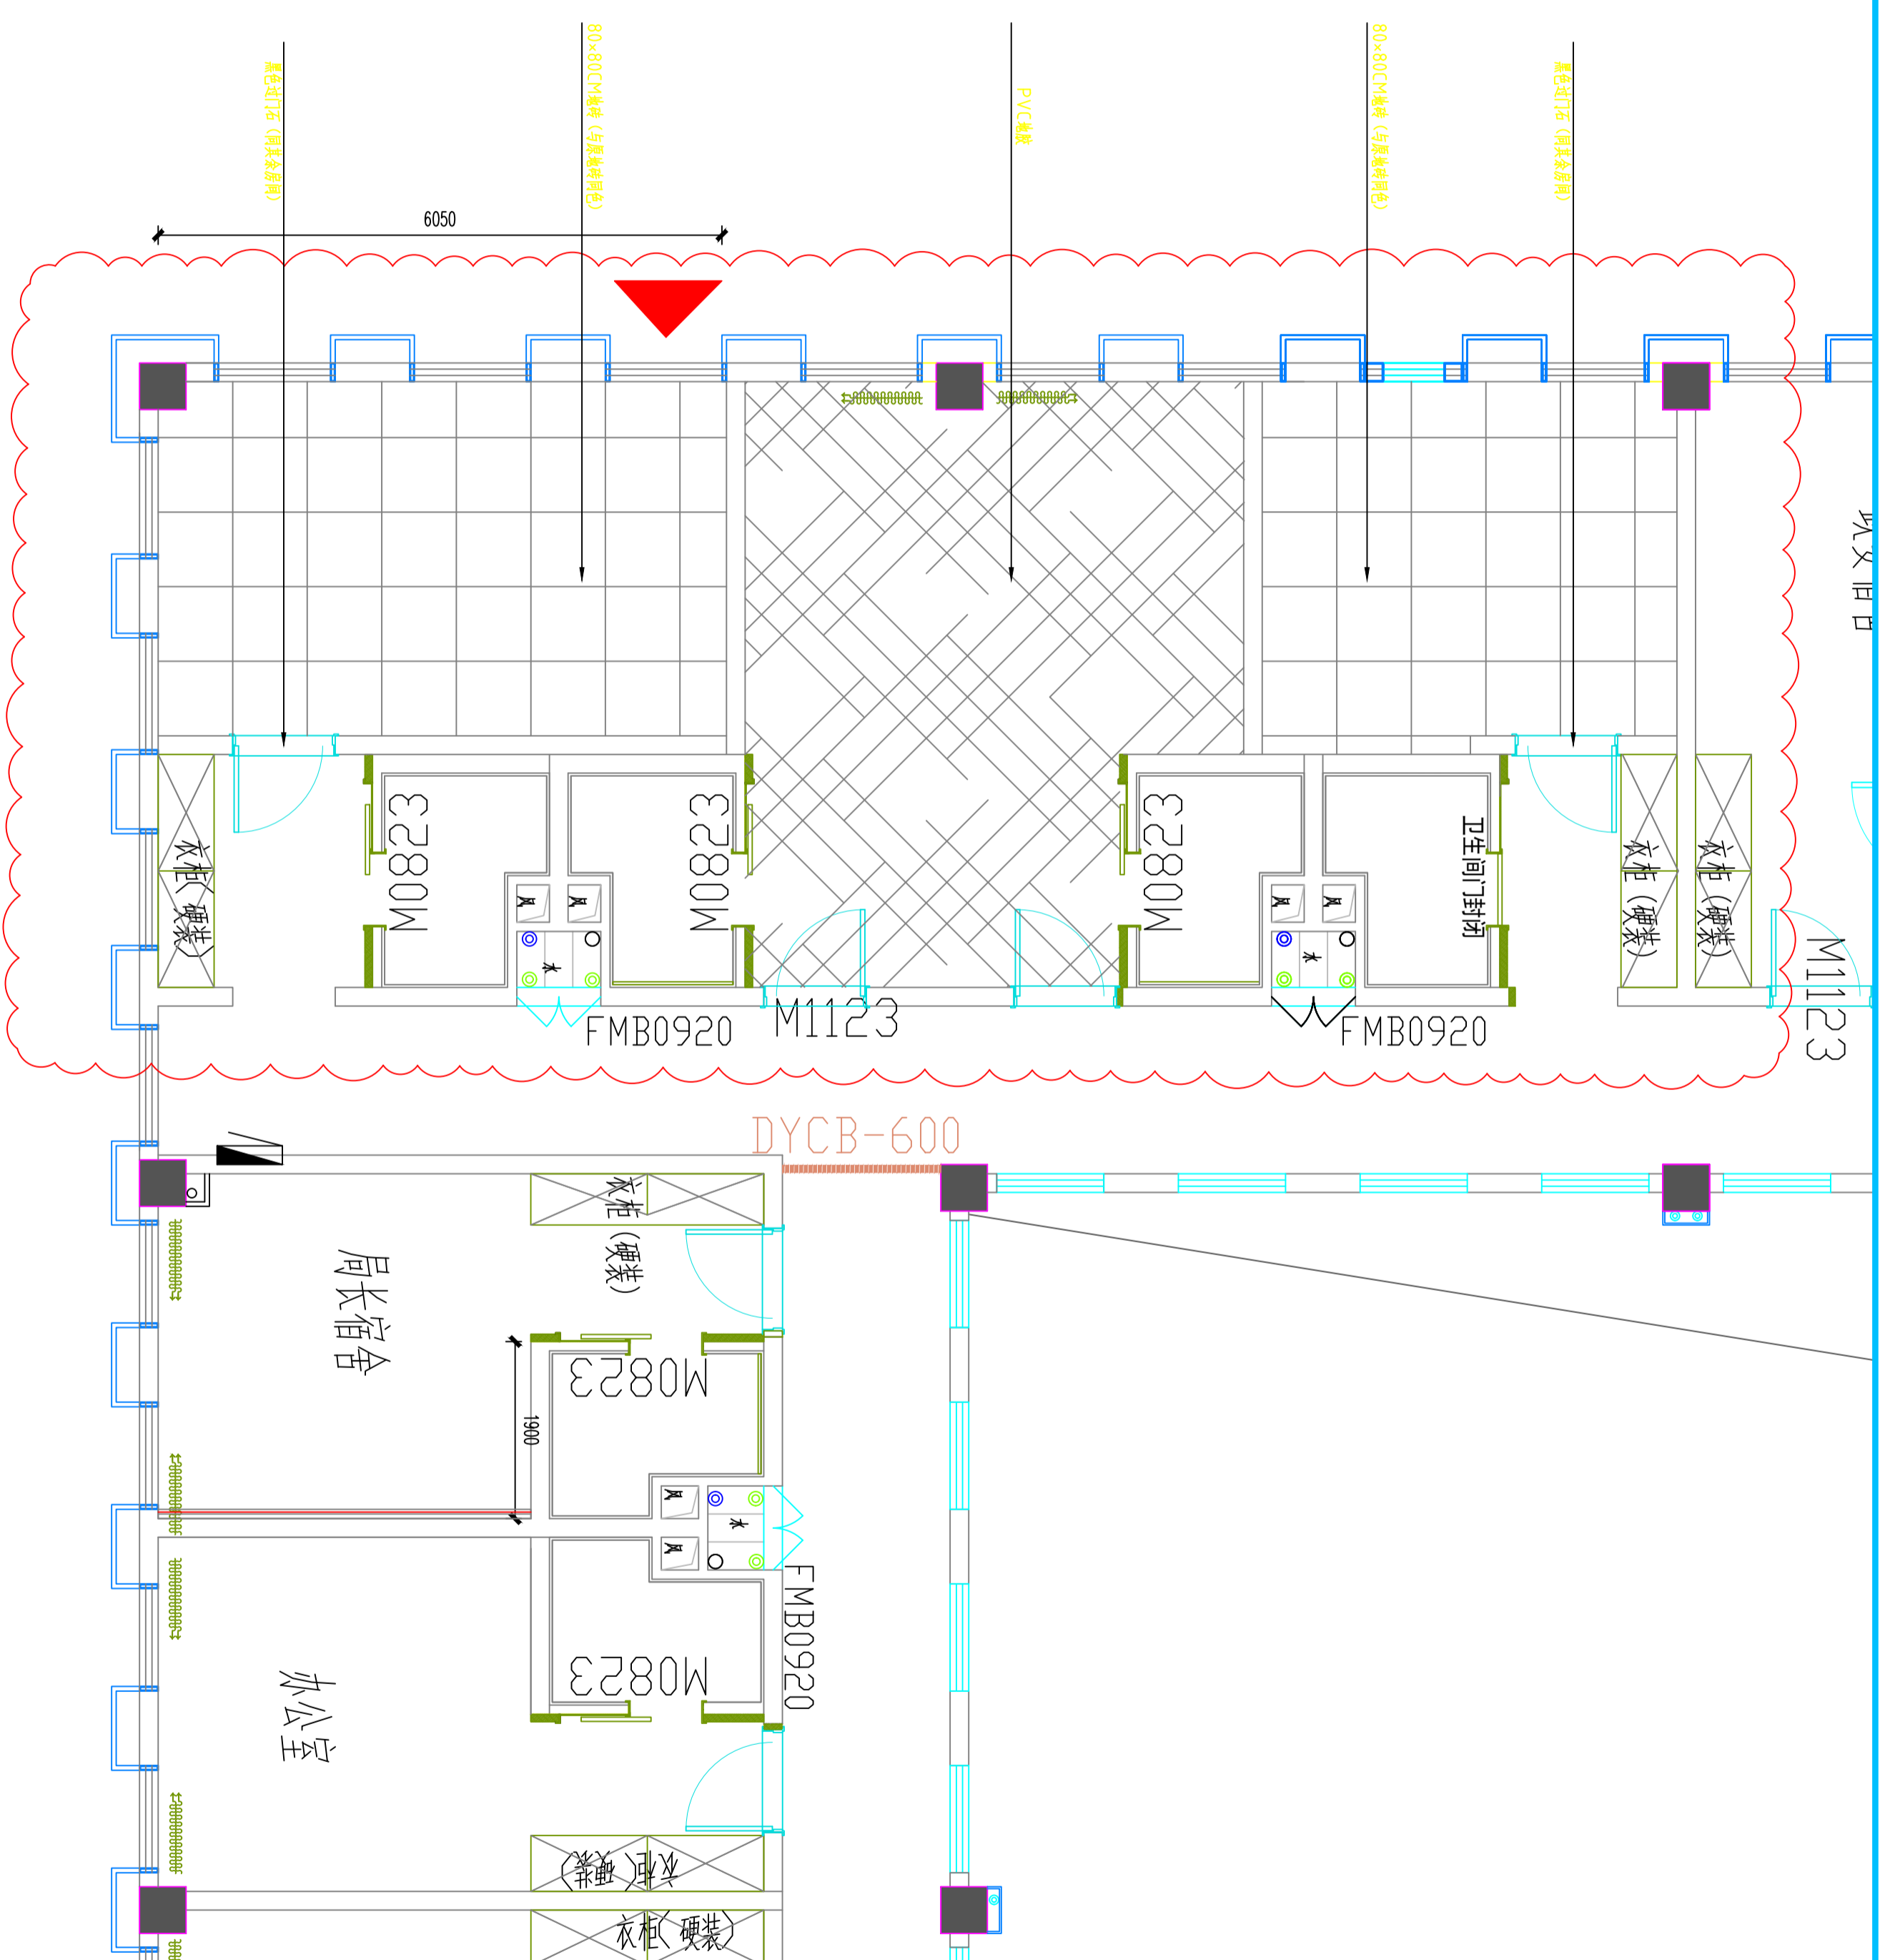

PLAN

08

地面布置图

SCALE:1:100

注意：
本图须经签署并加盖本公司专用出图章方为有效。
本施工图应经相关部门审批通过后方可施工。

备注

项目编码
SWM
(扫码机打印位置)

注册执业签章

姓名	
注册证书号码	
注册印章号码	
审定	
审核	
项目负责	
专业负责	
校对	
设计	
建设单位	


洋河新区分局

工程名称
营房-I至5F装修改造项目

子项名称

图名
5F灯具控开布置图

设计号	
图号	
图别	室施
版次	A
日期	2026

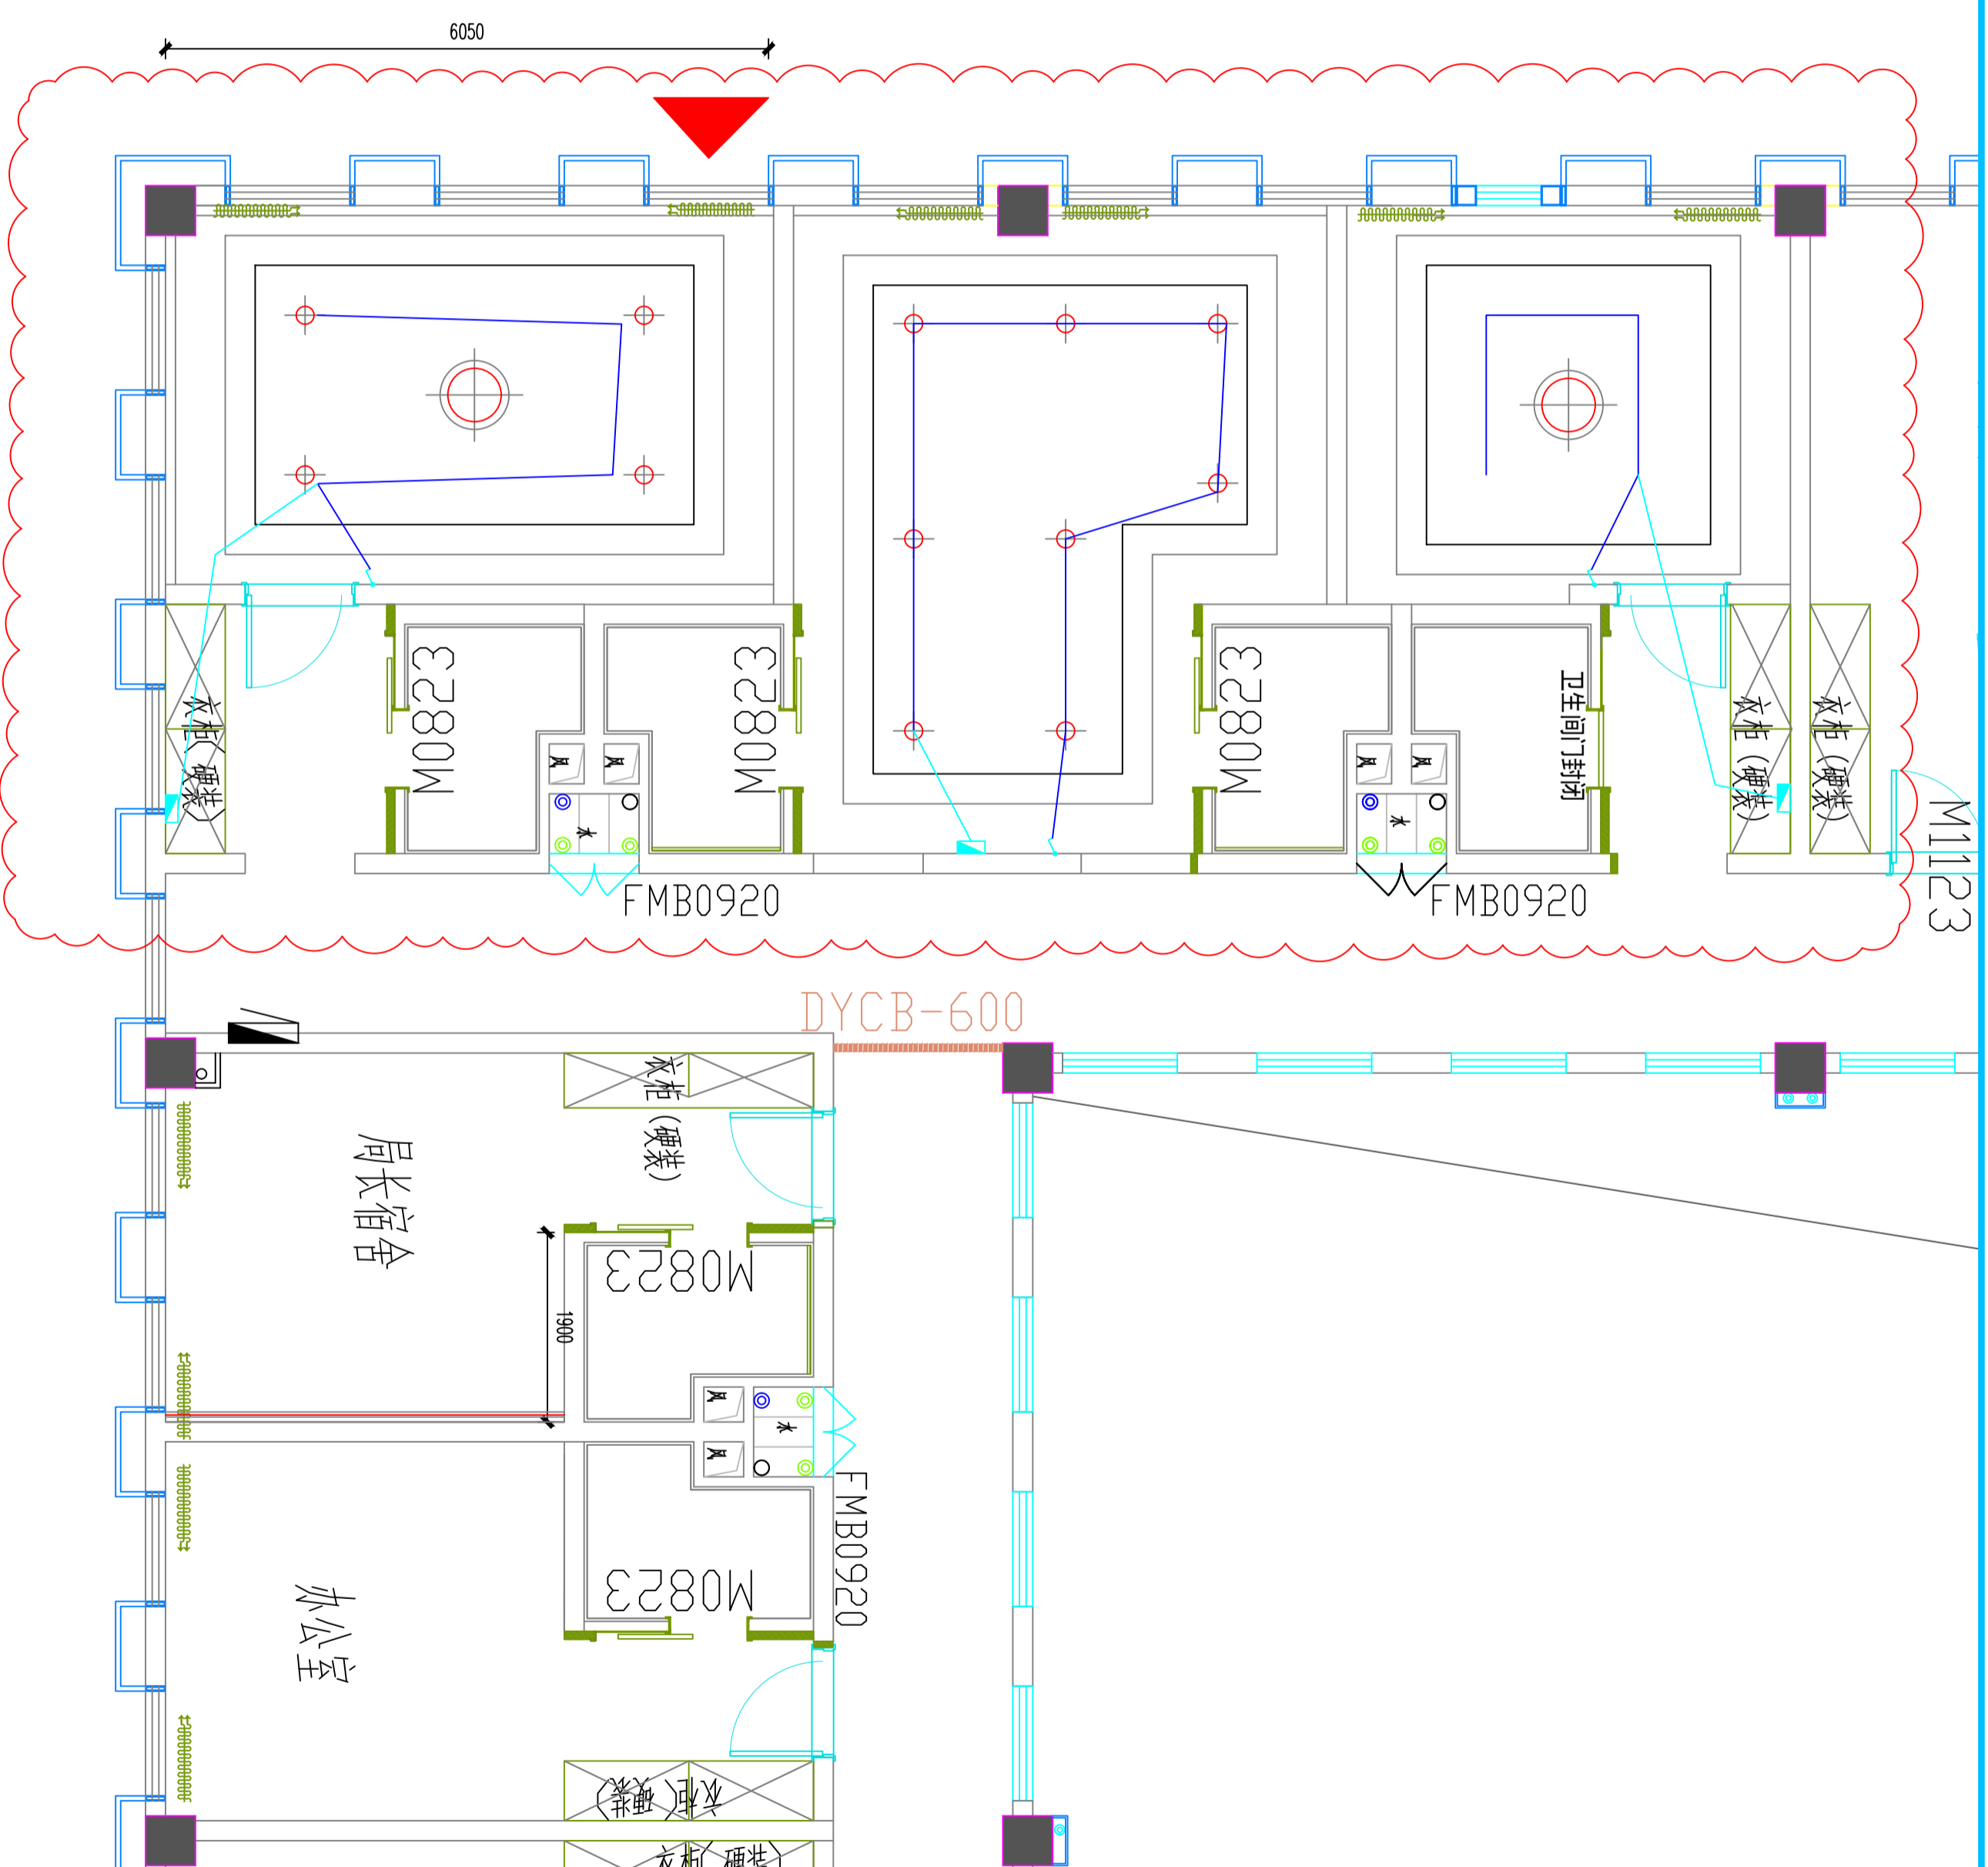

09

灯具控开布置图

SCALE:1:100

PLAN

图例	说明	型号规格
~	单联单控开关	86A110
~	双联单控开关	86A2110
~	三联单控开关	86A310
~	单联双控开关	86A320
~	双联双控开关	86A330
~	三联双控开关	86A410

注意：
本图须经签署并加盖本公司专用出图章方为有效。
本施工图应经相关部门审批通过后方可施工。

备注

项目编码
SWIM
(扫码打印位置)

注册执业签章

姓名

注册证书号码

注册印章号码

审定

审核

项目负责

专业负责

校对

设计

建设单位

设计单位

工程名称
营房-1至5F装修改造项目

子项名称

图名
5F强电布置图

设计号

图号

图别

图别

室施


日期

2026

强电布置图

SCALE:1:100

PLAN

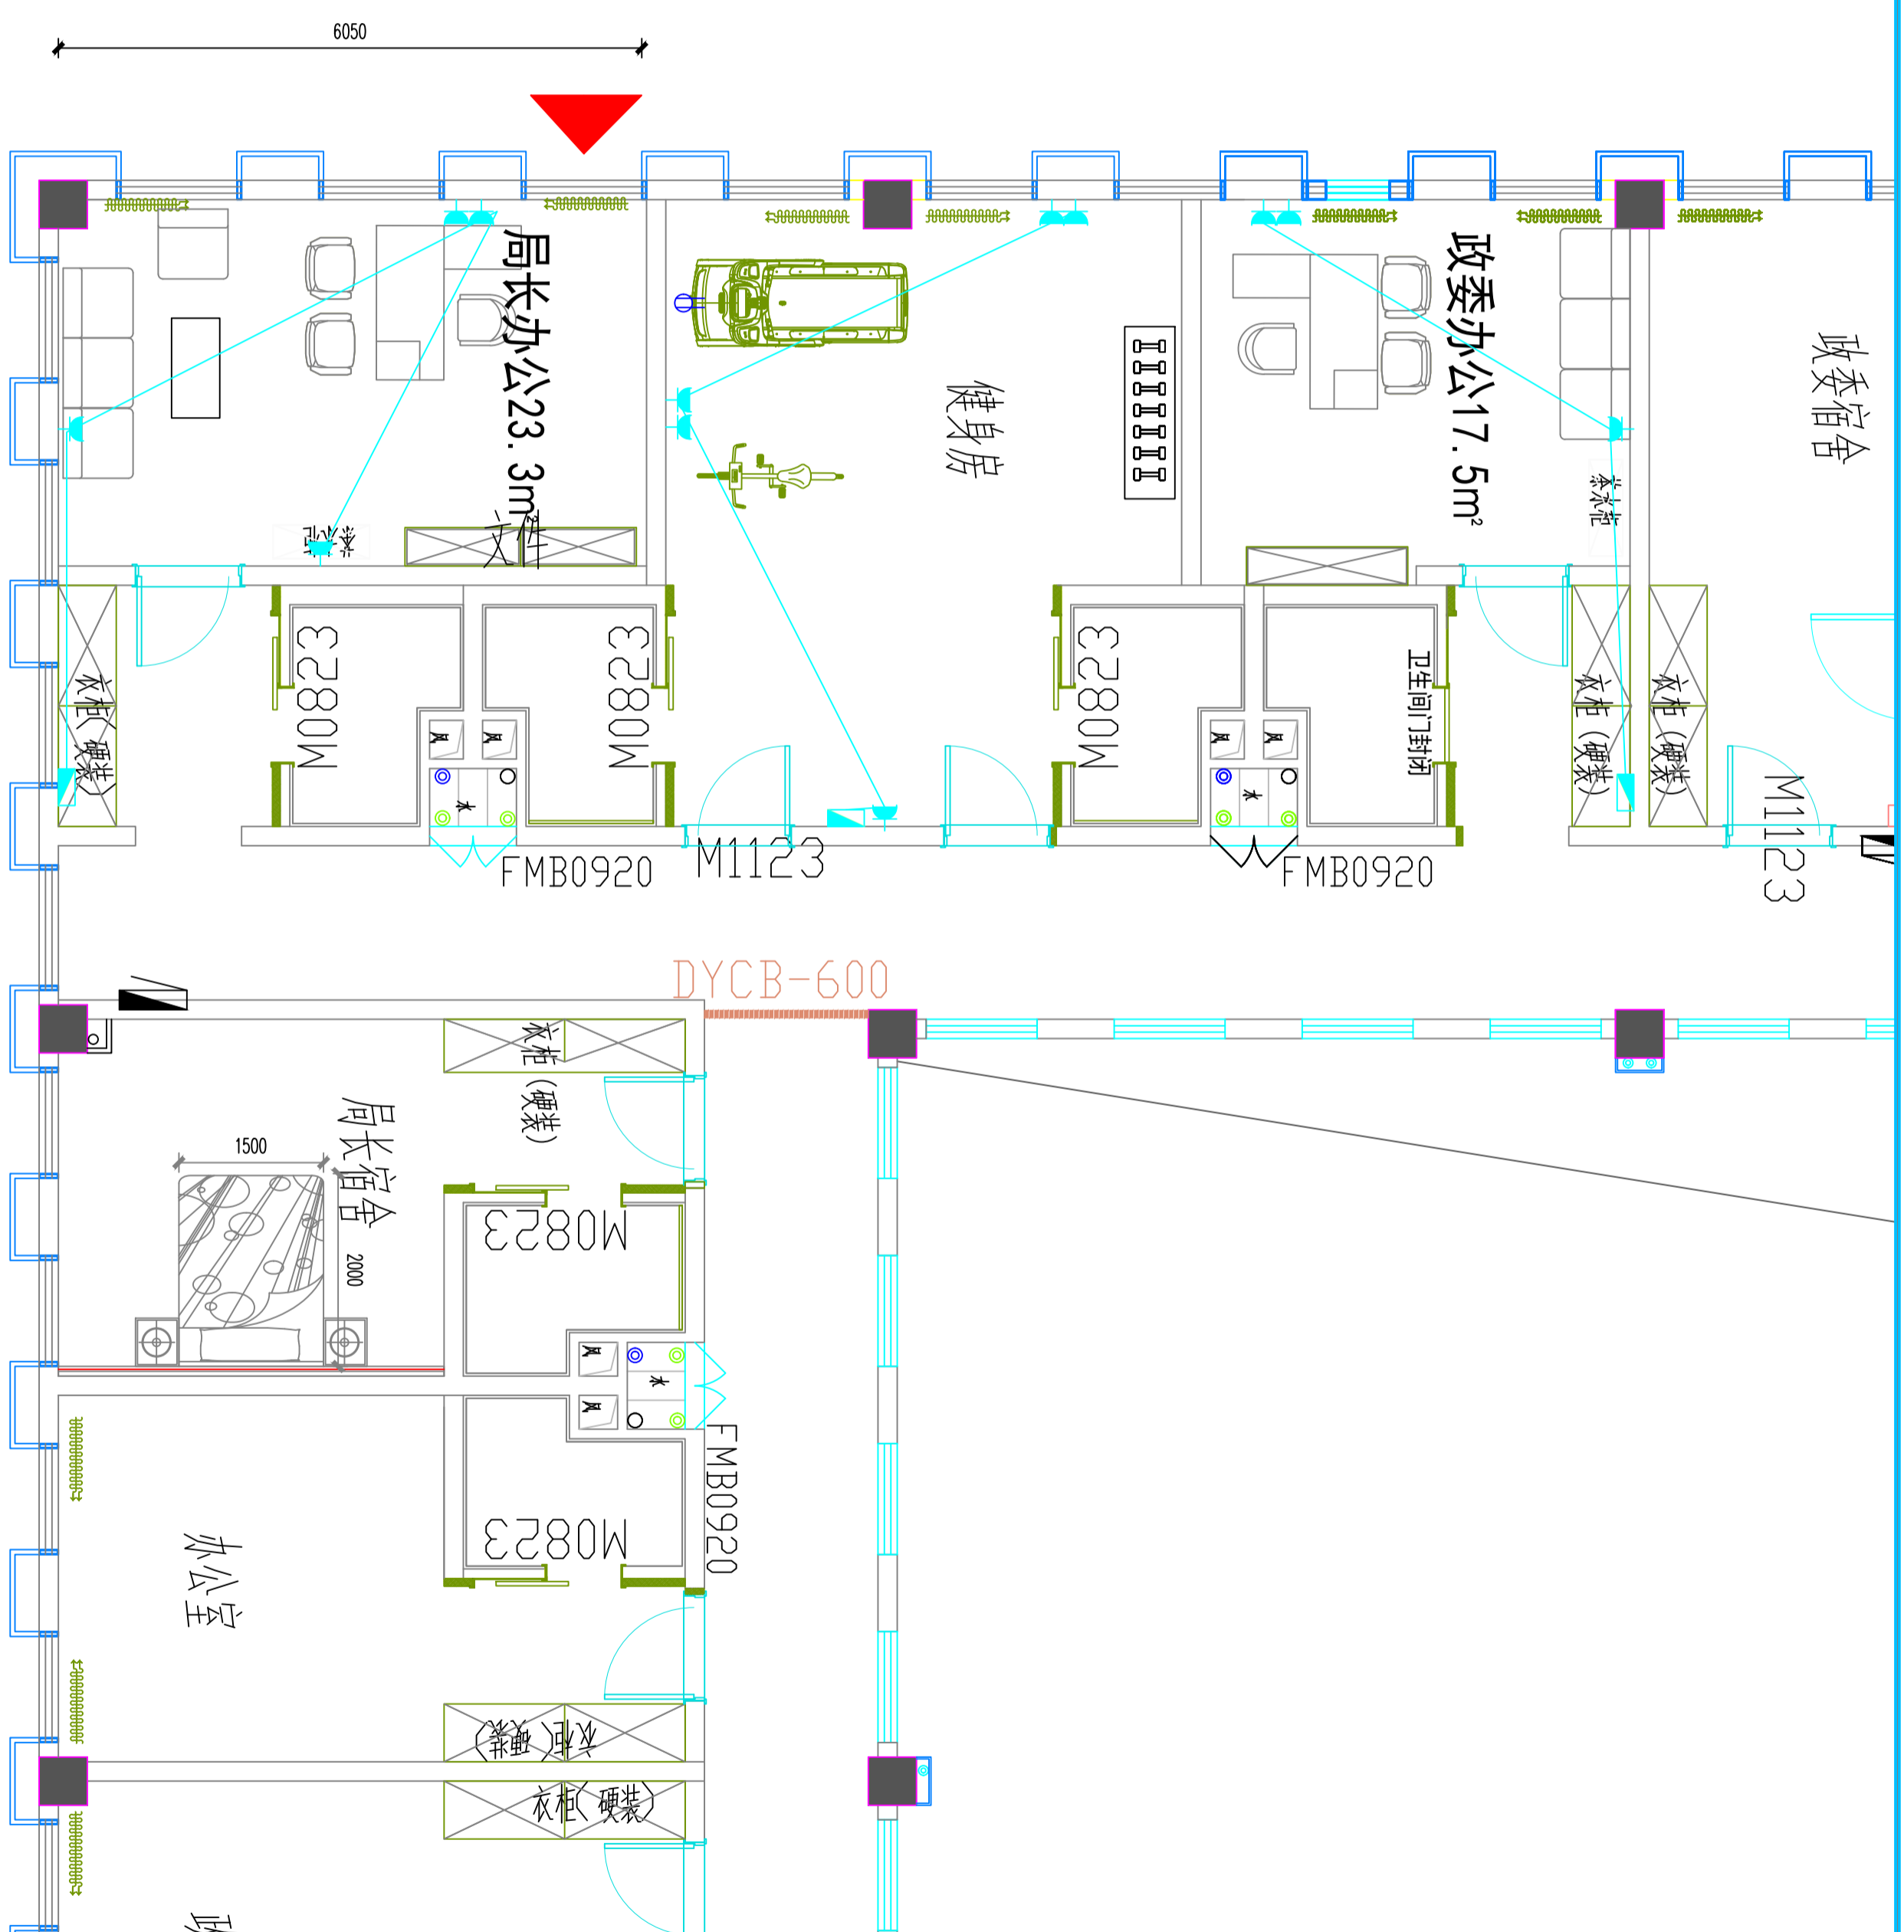

10

强电布置图

SCALE:1:100

图号

室施

日期

2026

名称

图例

型号规格

五孔插座

16A

三孔插座

10A

电源点位

配电箱

注：除单独标注外插座离地板300；因强弱电点位施工造成的墙面破坏需修复

注意：本图须经签署并加盖本公司专用出图章方为有效。

本施工图须经相关部门审批通过后方可施工。

备注

项目编码

SWM

(扫码机扫码位置)

注册执业签章

姓名

注册证书号码

注册印章号码

审定

审核

校核

项目负责

专业负责

校对

设计

建设单位

设计


洋河新区分局

工程名称

营房-1至5F装修改造项目

子项名称

5F立面索引图

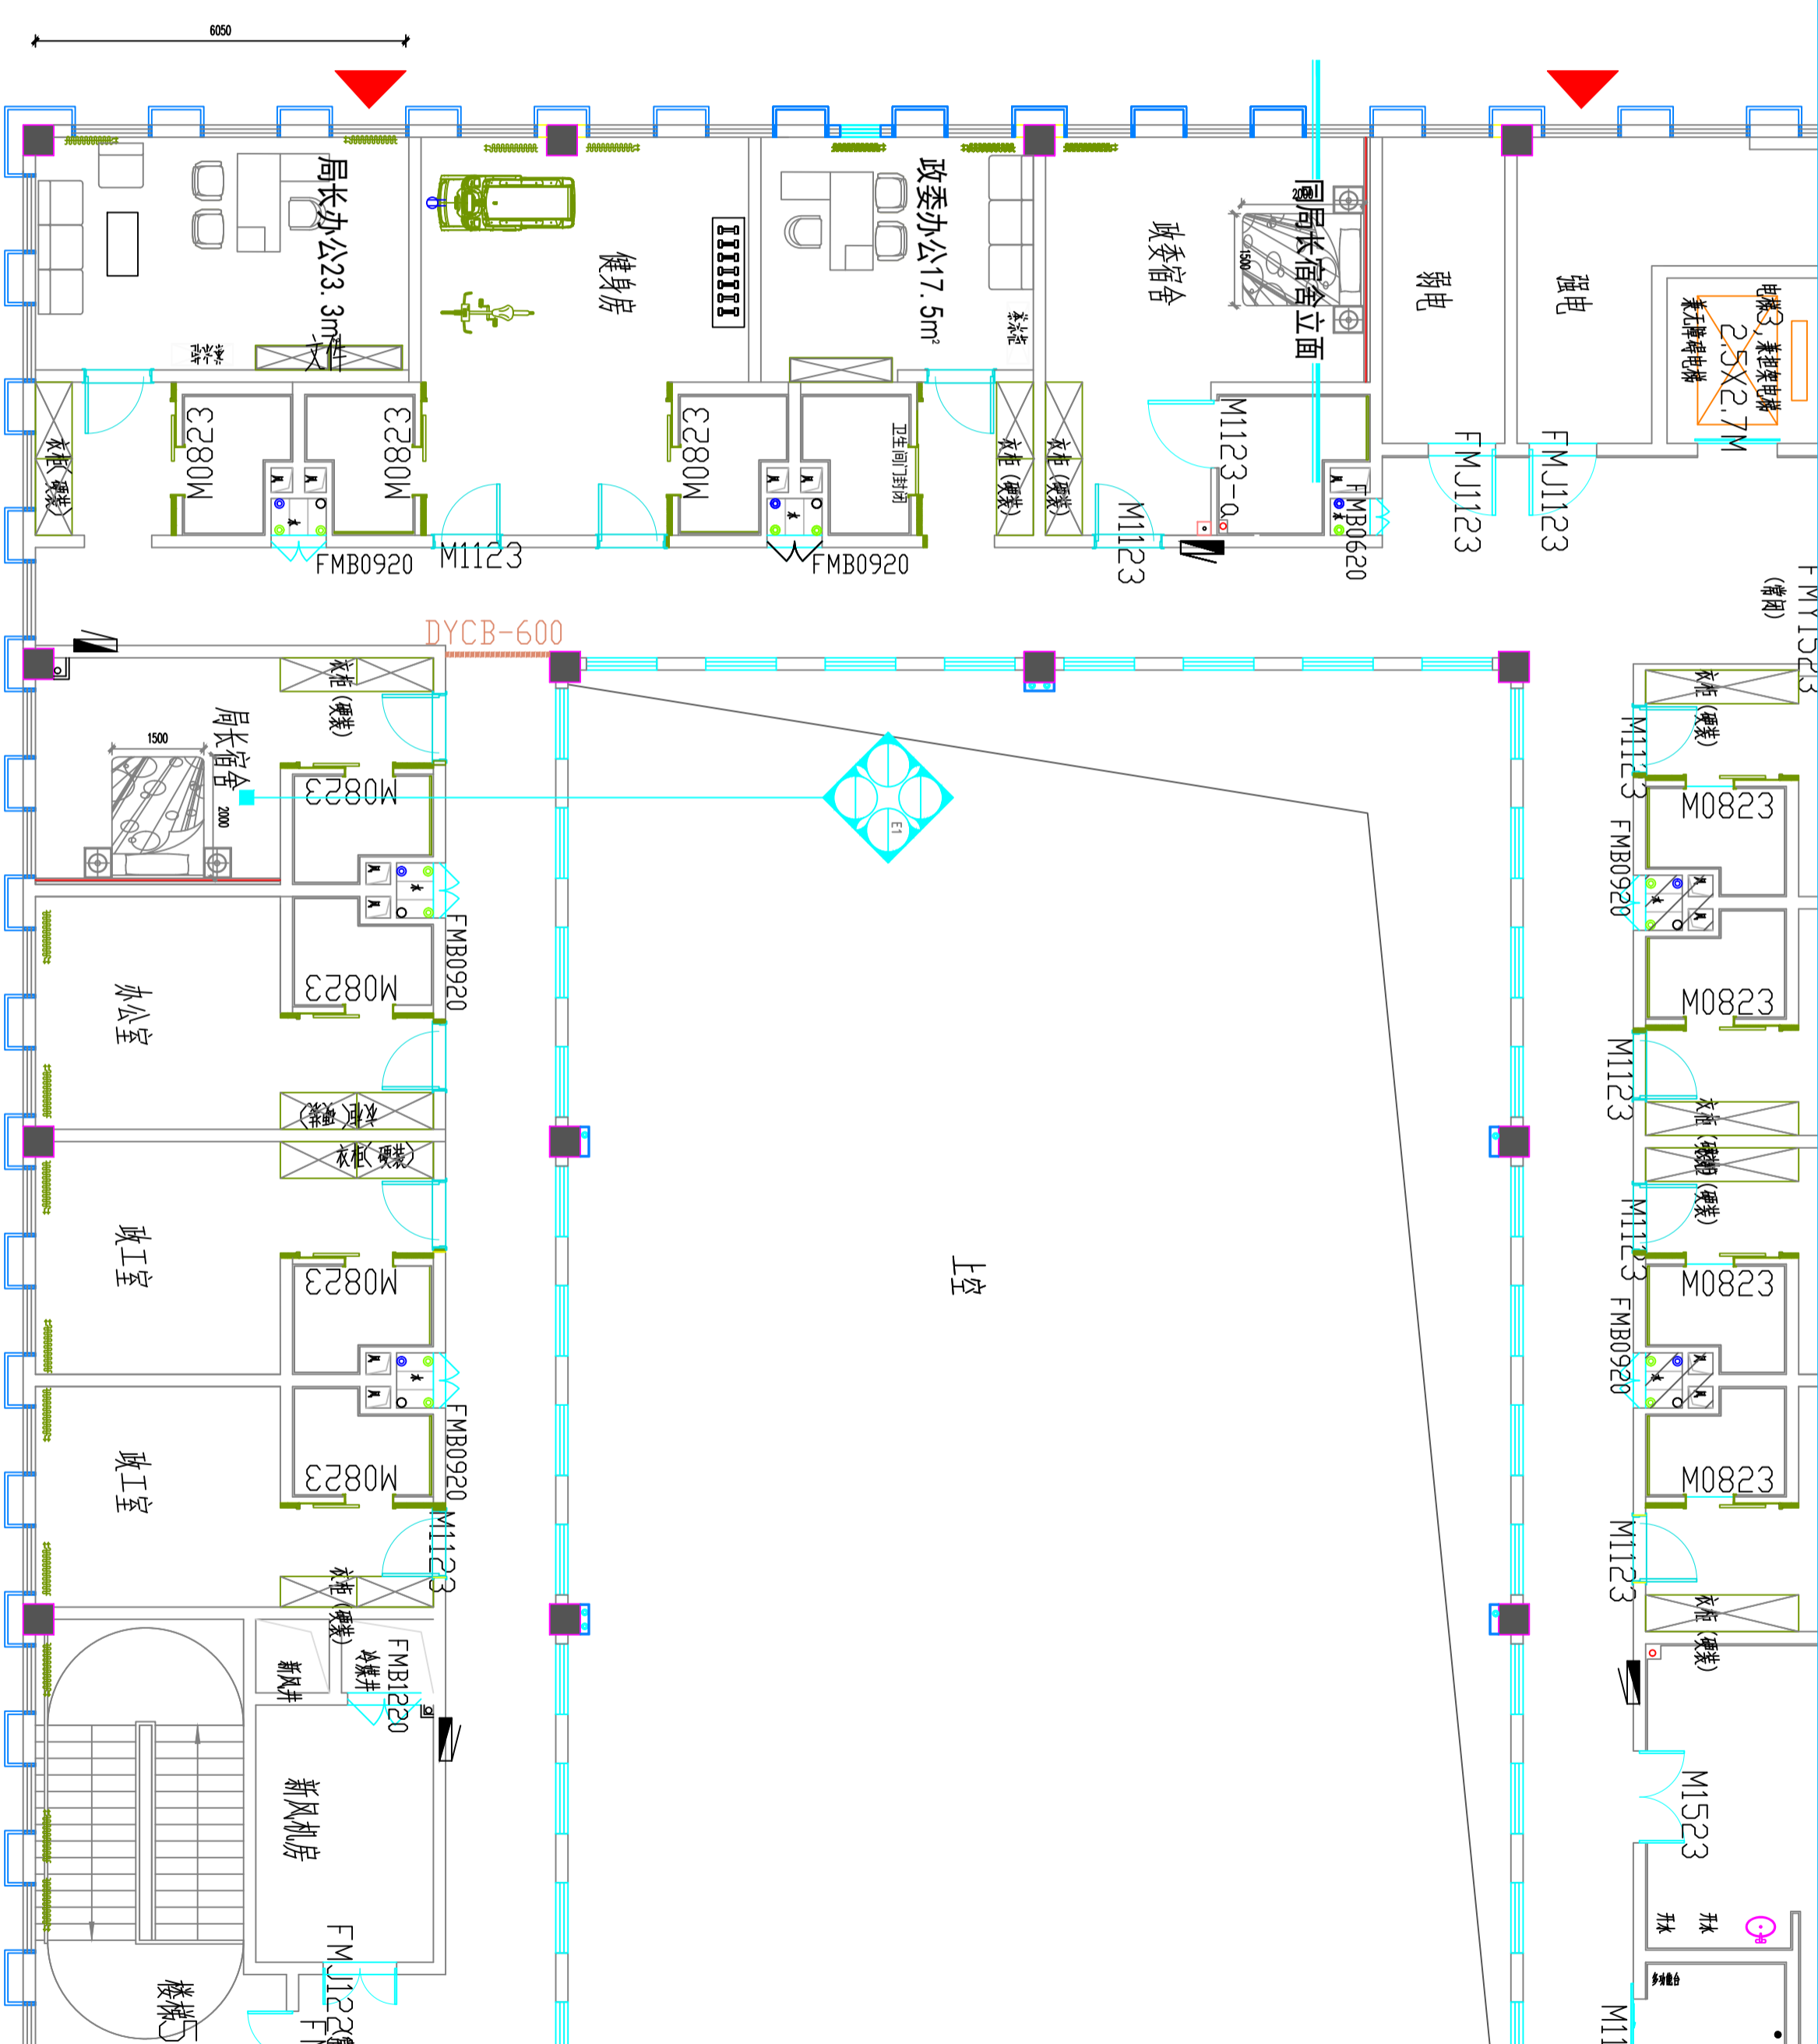

PLAN

立面索引图

SCALE:1:100

11

图名	5F立面索引图		
设计号			
图号	版次	日期	
图别	室施	日期	2026

注意：
本图须经签署并加盖本公司专用出图章方为有效。
本施工图应经相关部门审批通过后方可施工。

备注

项目编码
S1000
(扫码打印位置)

注册执业签章

姓名

注册证书号码

注册印章号码

审定

审核

项目负责

专业负责

校对

设计

建设单位

洋河新区分局

工程名称
营房-1至5F装修改造项目

子项名称

图名

SF立面图

设计号

图号

图别


版次

日期

室施

A

2026

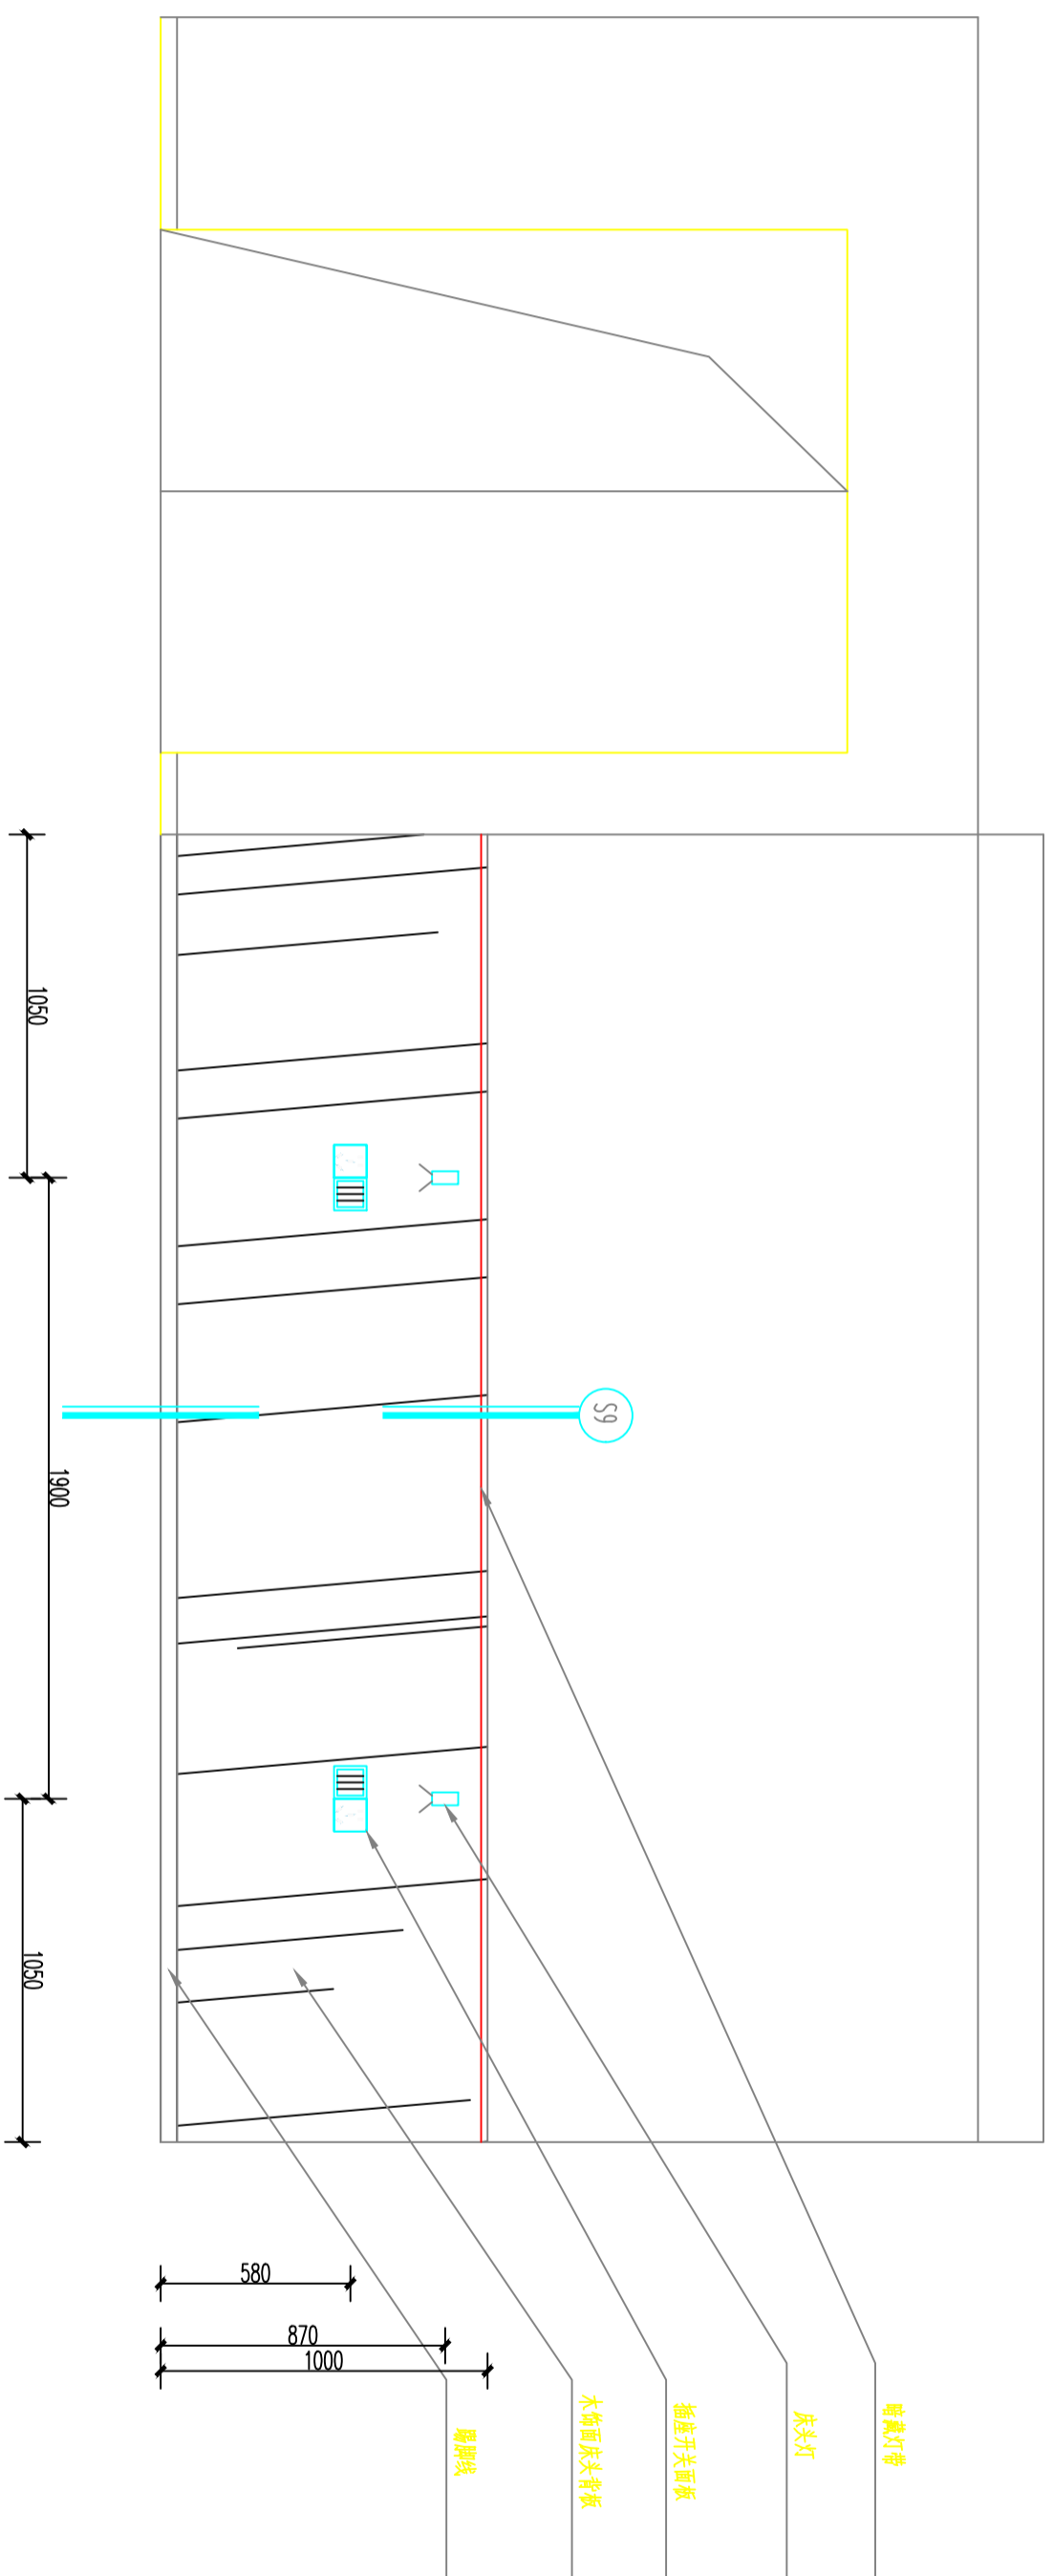

E1
立面图
PLAN
SCALE:1:100

注意：
本图须经签署并加盖本公司专用出图章方为有效。
本施工图应经相关部门审批通过后方可施工。

备注

项目编码
S100
(扫码打印位置)

注册执业签章

姓名	
注册证书号码	
注册印章号码	
审定	
审核	
项目负责	
专业负责	
校对	
设计	

建设单位
CONSTRUCTIVE UNIT
洋河公安分局



工程名称
PROJECT
地下1层-5层室内改造

子项名称
TITLE




图名
DRAWING TITLE
门窗大样图

设计号 DRAWING NO.	版本号 VERSION NO.	版次 ISSUE
		A
图别 DRAWING TYPE	日期 DATE	
室施	2026	

门样式号	M0923	门样式号	M1523
材质类型	钢制防火门	材质类型	钢制防火门
门扇颜色	白色	门扇颜色	白色
门扇造型	平板门	门扇造型	平板门
门套样式	50钢质门套 面层同门扇	门套样式	50钢质门套 面层同门扇
锁及执手	防火不锈钢锁芯 防火不锈钢执手锁	锁及执手	防火执手锁 拉芯不锈钢
门框/门止	不锈钢门框 1个	门框/门止	不锈钢门框 2个
合页	拉芯不锈钢合页 3个	合页	拉芯不锈钢合页 6个
备注		备注	

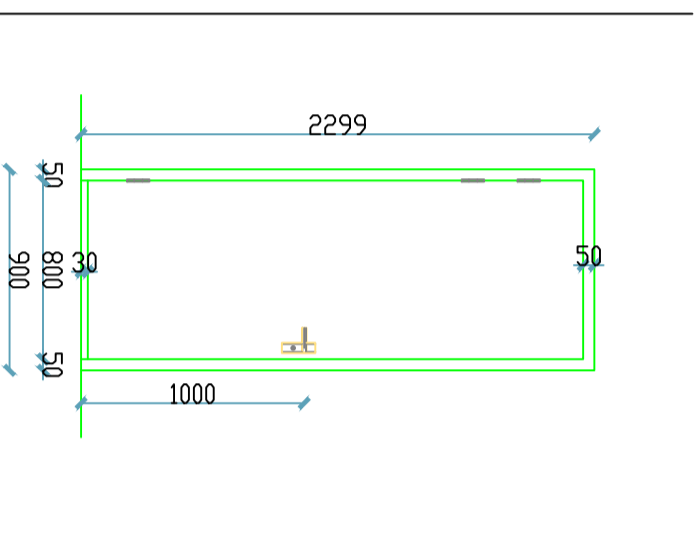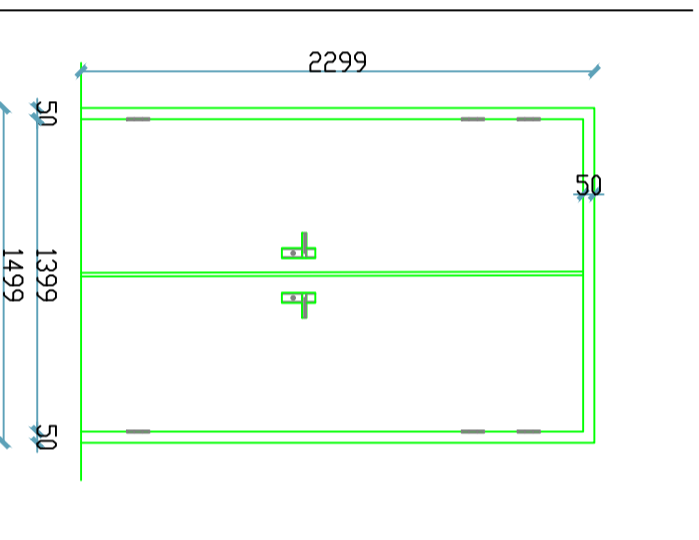门样式号	M1123	门样式号	M1523	门样式号	M1823
材质类型	木防火门	材质类型	木防火门	材质类型	木防火门
门扇颜色	木色	门扇颜色	木色	门扇颜色	木色
门扇造型	平板门	门扇造型	平板门	门扇造型	平板门
门套样式	50木质门套 面层同门扇	门套样式	50木质门套 面层同门扇	门套样式	50木质门套 面层同门扇
锁及执手	防火执手锁 拉芯不锈钢	锁及执手	防火执手锁 拉芯不锈钢	锁及执手	防火执手锁 拉芯不锈钢
门框/门止	不锈钢门框 1个	门框/门止	不锈钢门框 2个	门框/门止	不锈钢门框 2个
合页	拉芯不锈钢合页 3个	合页	拉芯不锈钢合页 6个	合页	拉芯不锈钢合页 6个
备注		备注		备注	

注意：
本图须经签署并加盖本公司专用出图章方为有效。
本施工图应经相关部门审批通过后方可施工。

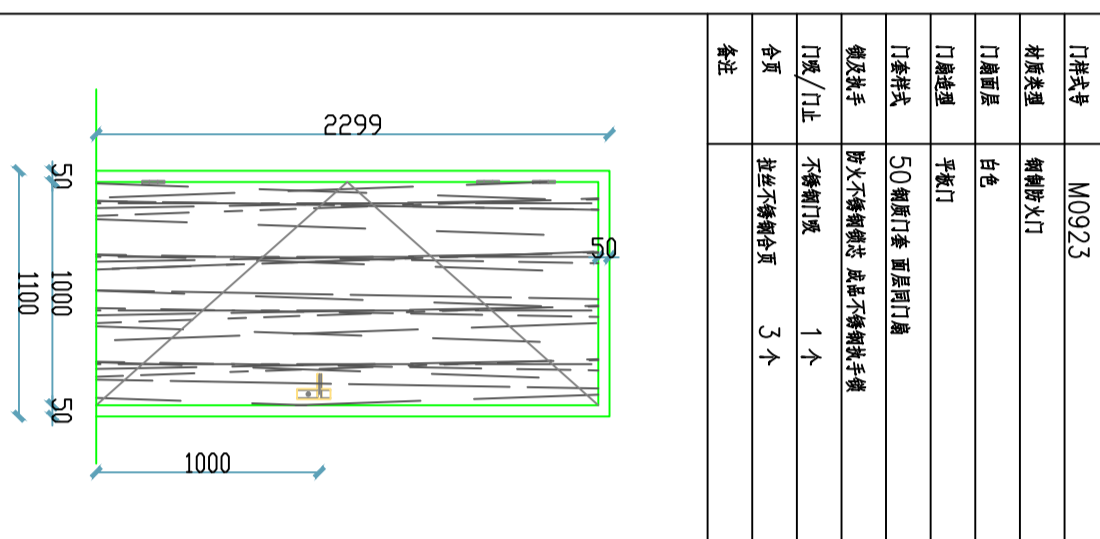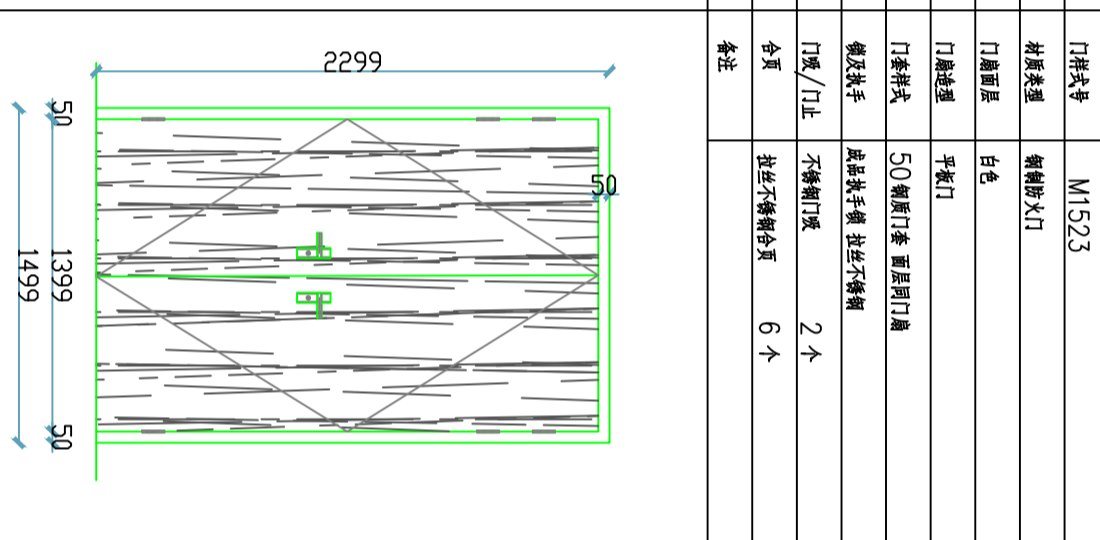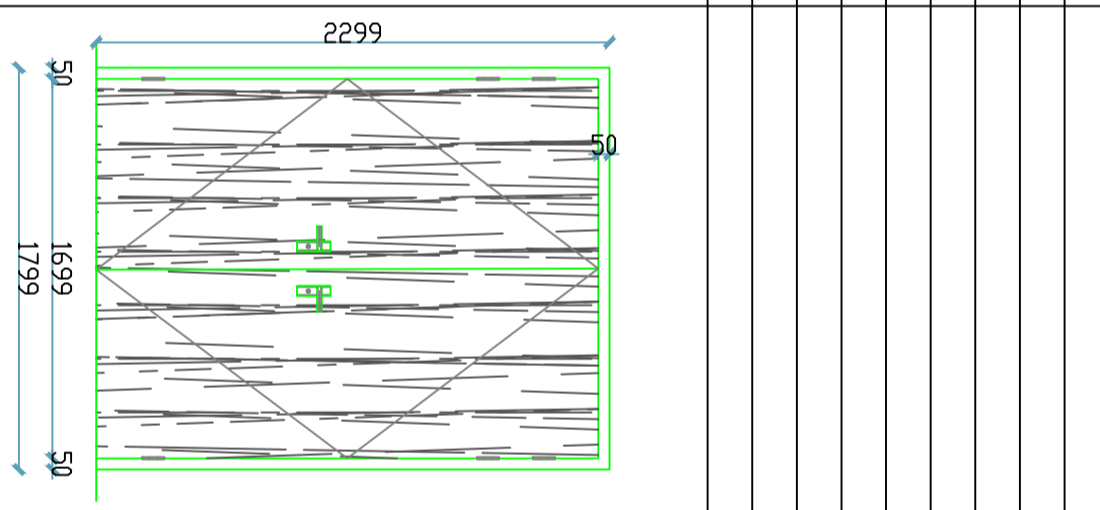备注

项目编号
（扫码机扫码位置）

注册执业签章

姓名

注册证书号码

注册印章号码

审定

审核

项目负责

专业负责

校对

设计

建设单位

洋河公安分局

工程名称

地下1层-5层室内改造

子项名称

图名

设计号

图号

图别

注意：
本图须经签署并加盖本公司专用出图章方为有效。
本施工图应经相关部门审批通过后方可施工。

备注

项目编号
（扫码机扫码位置）

注册执业签章

姓名

注册证书号码

注册印章号码

审定

审核

项目负责

专业负责

校对

设计

建设单位

洋河公安分局

工程名称

地下1层-5层室内改造




子项名称

图名

设计号

图号

图别

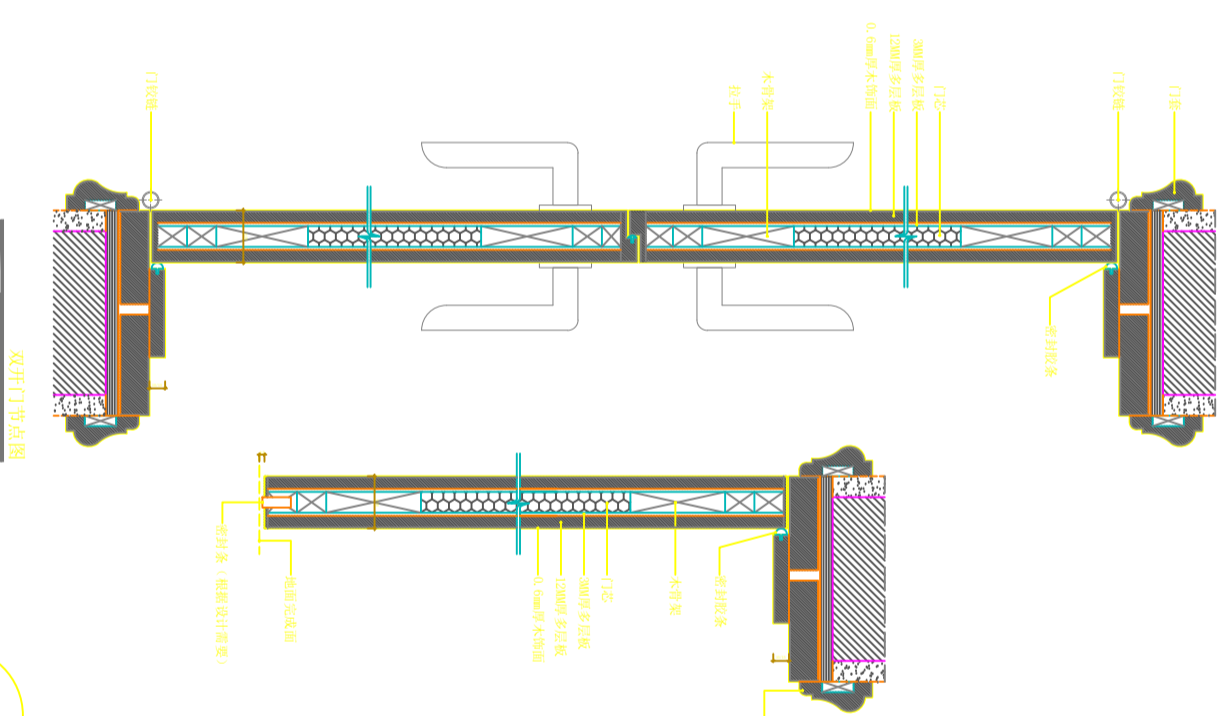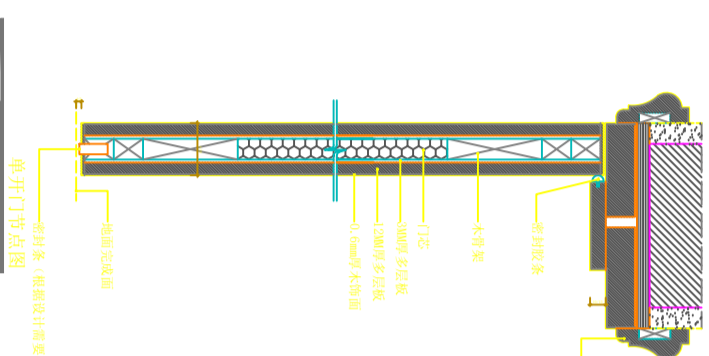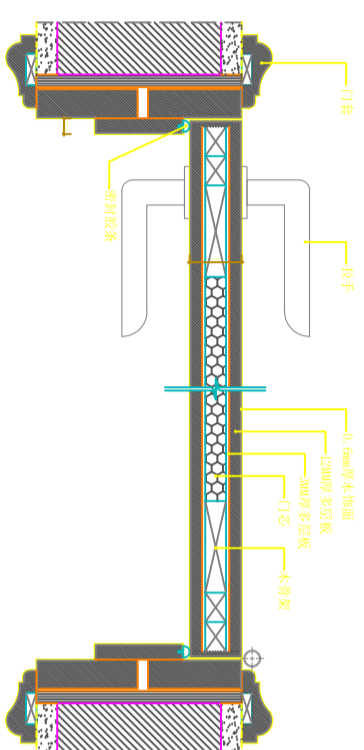


PLAN


S1

节点图

SCALE:1:100

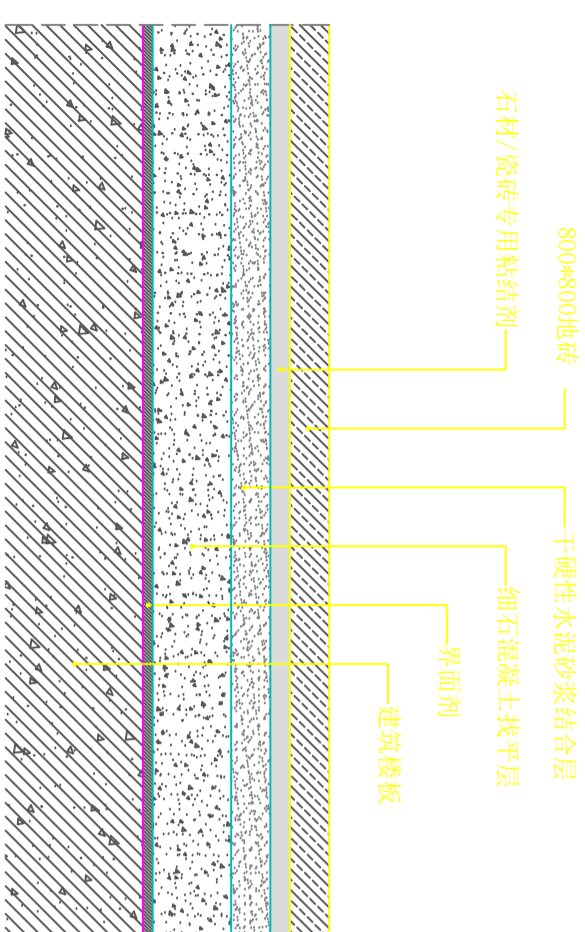

瓷砖地坪节点图

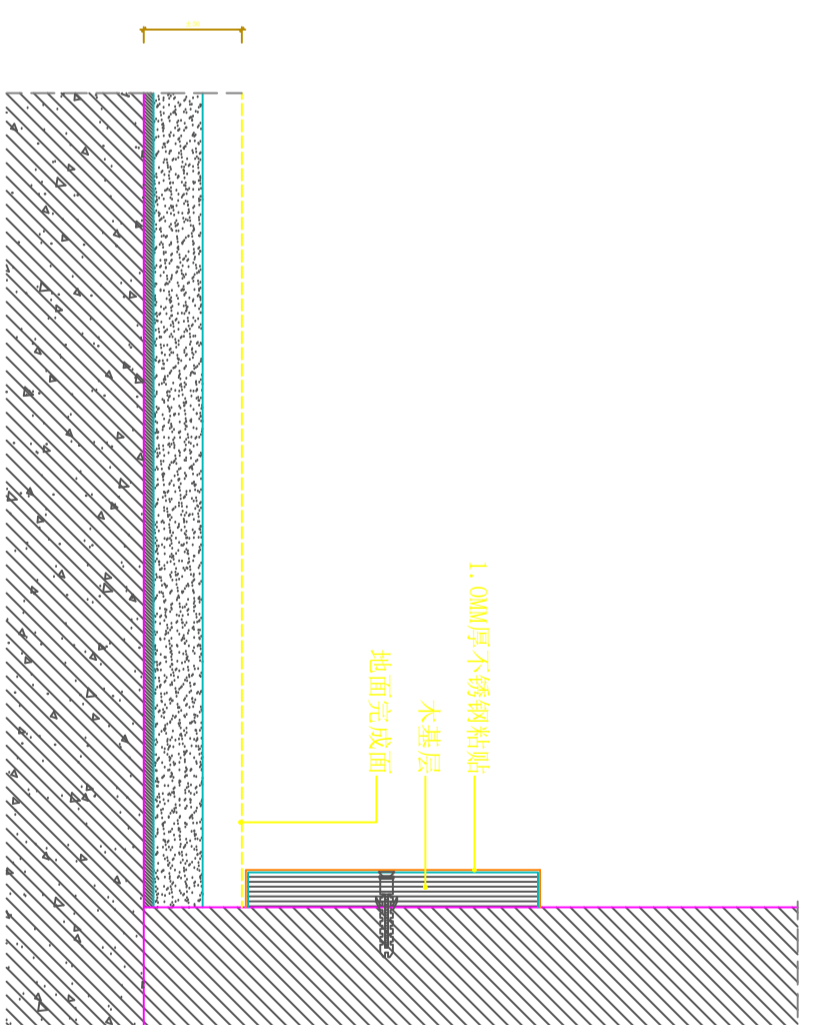

金属踢脚节点图(凸)

S2

节点图



SCALE:1:100

图号	版次	日期
S2	A	2026

注意：
本图须经签署并加盖本公司专用出图章方为有效。
本施工图应经相关部门审批通过后方准施工。

备注

项目编码
S100
(扫码机打印位置)

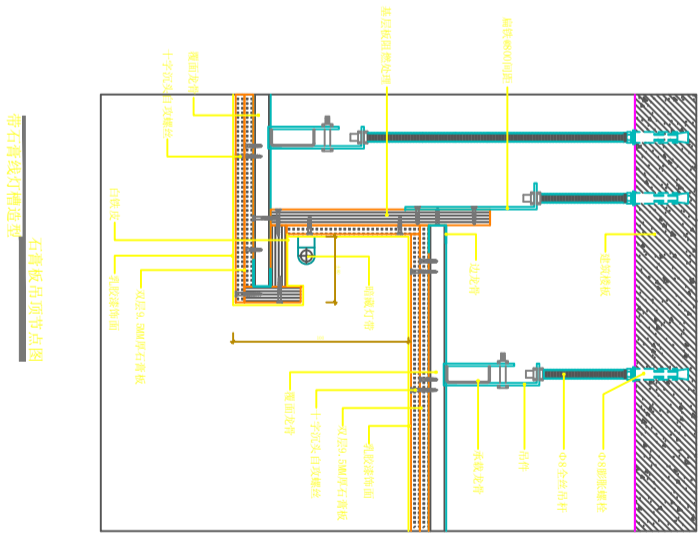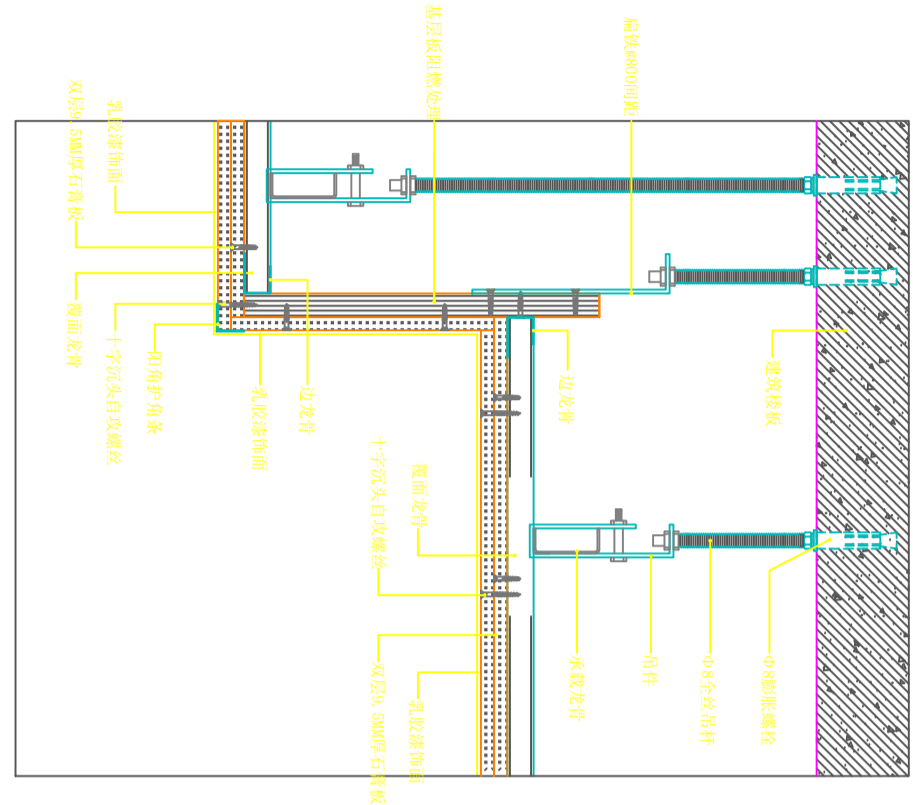

高低差造型
石膏板吊顶节点图

S5

节点图

PLAN

SCALE:1:100

注册执业签章

姓名

注册证书号码

注册印章号码

审定

审核

项目负责

专业负责

校对

设计

设计

建设单位
洋河公安局

工程名称
地下1层-5层室内改造

子项名称

图名

设计号

图号


图别

PLAN


SCALE:1:100

S6

节点图

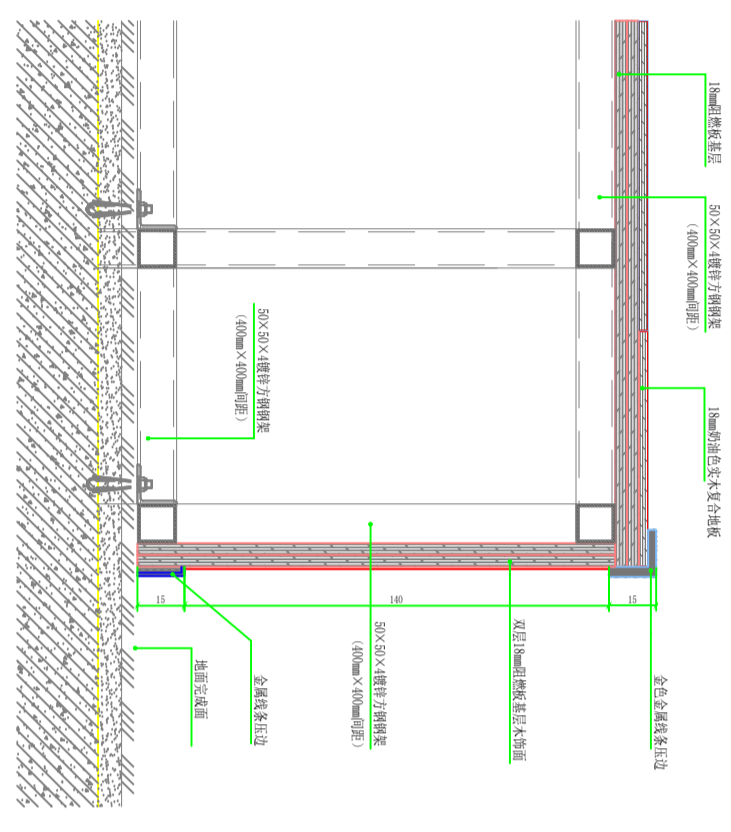

高低差造型
会议室主照地台节点图

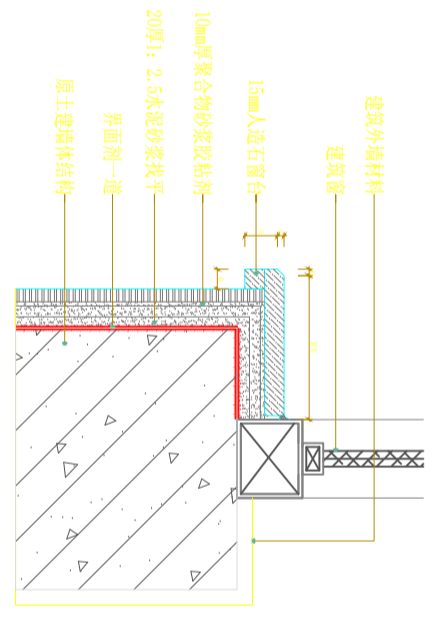

人造石窗台做法

S6

节点图

PLAN

SCALE:1:100

图别

室施

日期

2026

版次

A

注意：
本图须经签署并加盖本公司专用出图章方为有效。
本施工图应经相关部门审批通过后方可施工。

备注

项目编号
S100

（扫码打印位置）

注册执业签章

姓名

注册证书号码

注册印章号码

审定

审核

项目负责

专业负责

校对

设计

建设单位

洋河公安局

工程名称

地下1层-5层室内改造

子项名称

图名

图名

设计号

设计号

图号


图号

图别


图别

PLAN


SCAL E:1:100

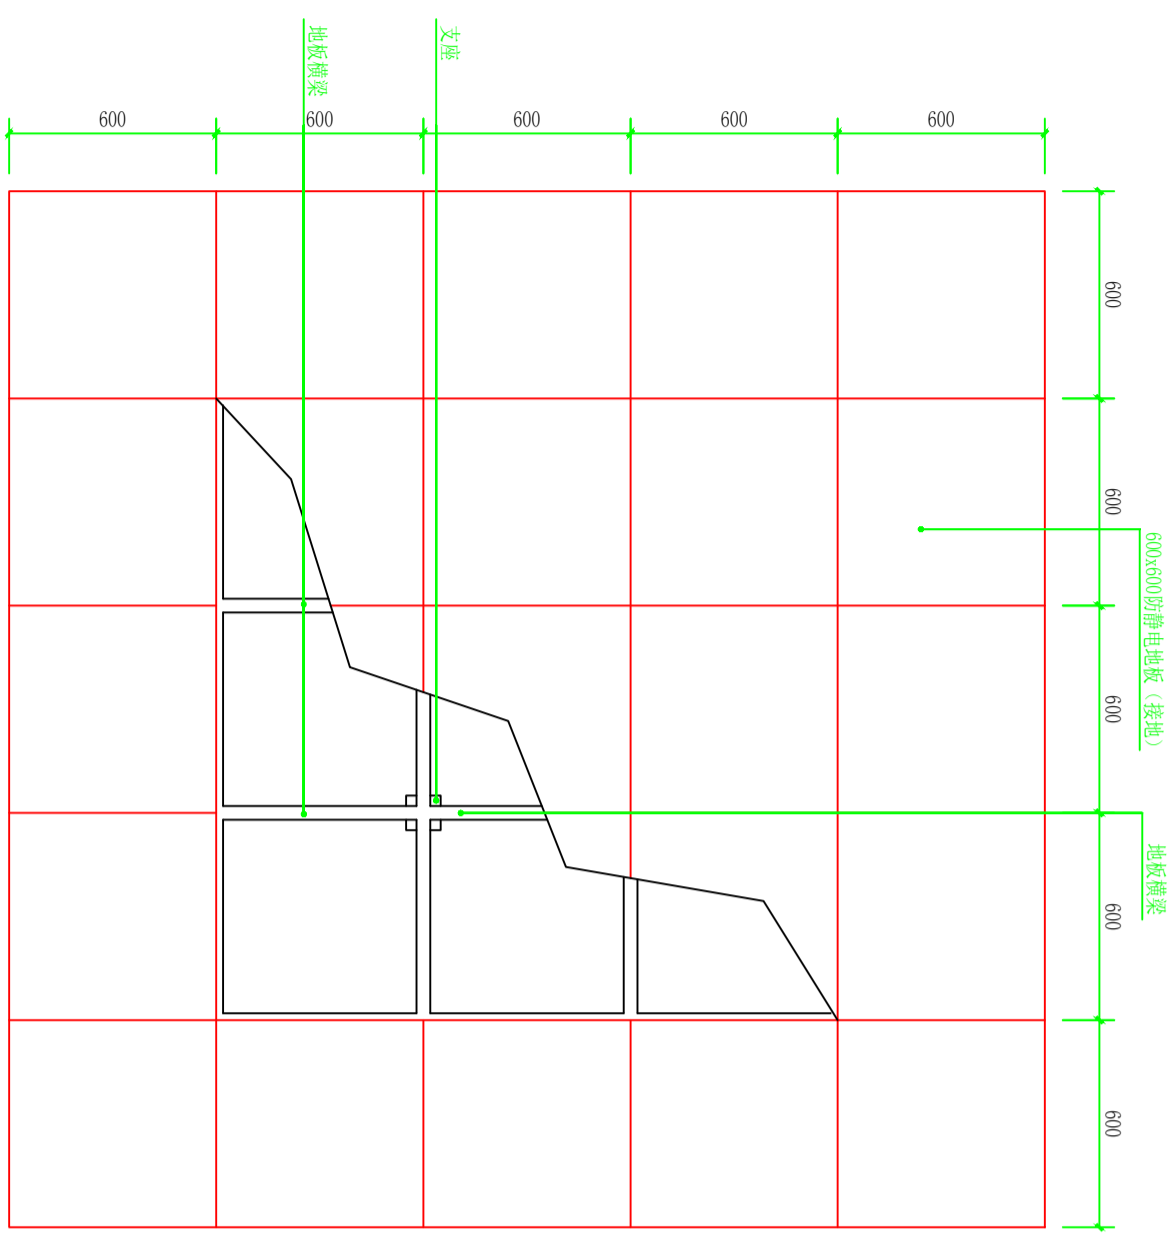


防静电地板铺设平面示意图 1:10

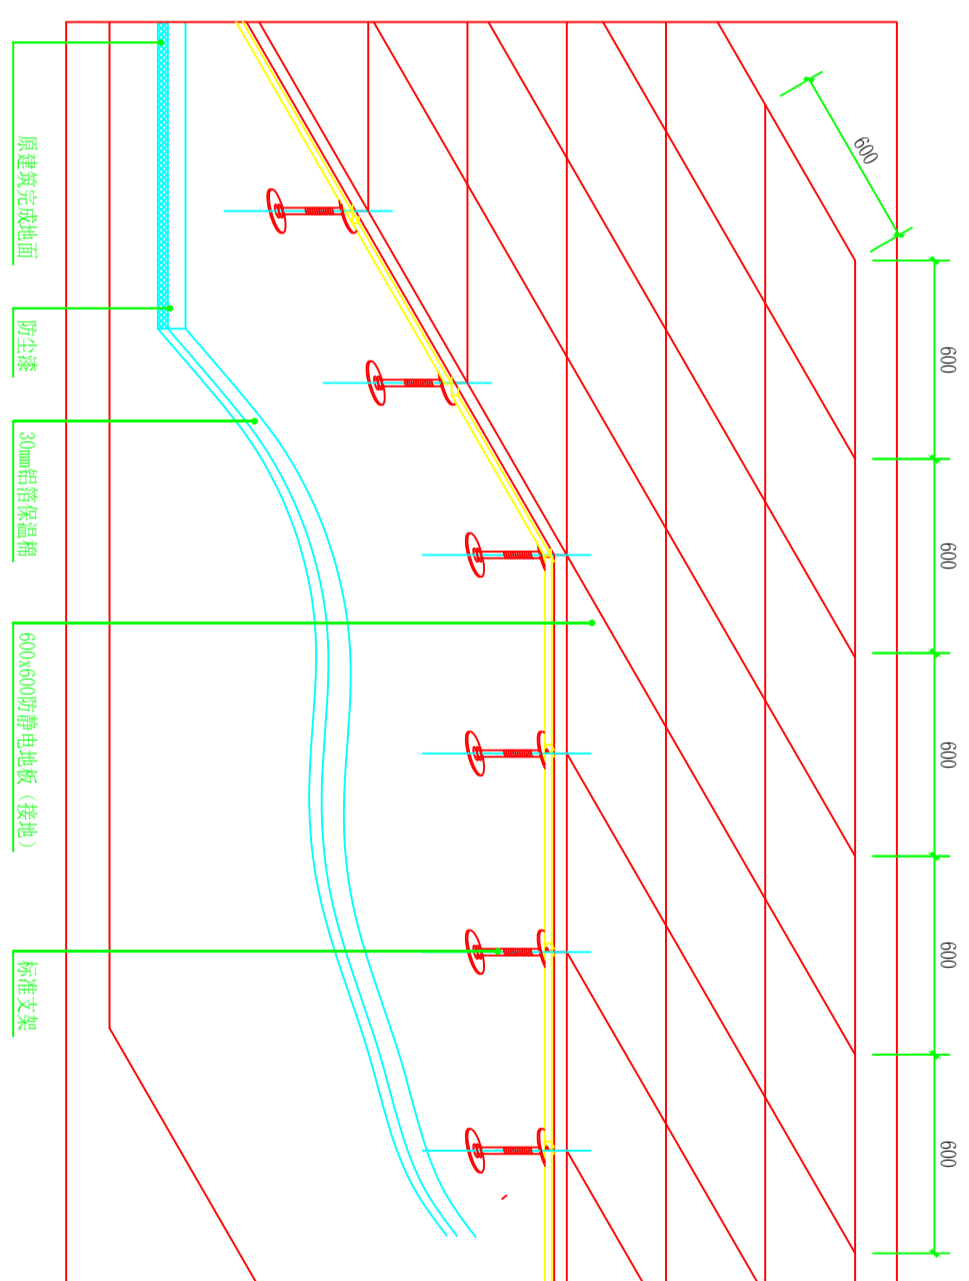


防静电地板安装示意图 1:10

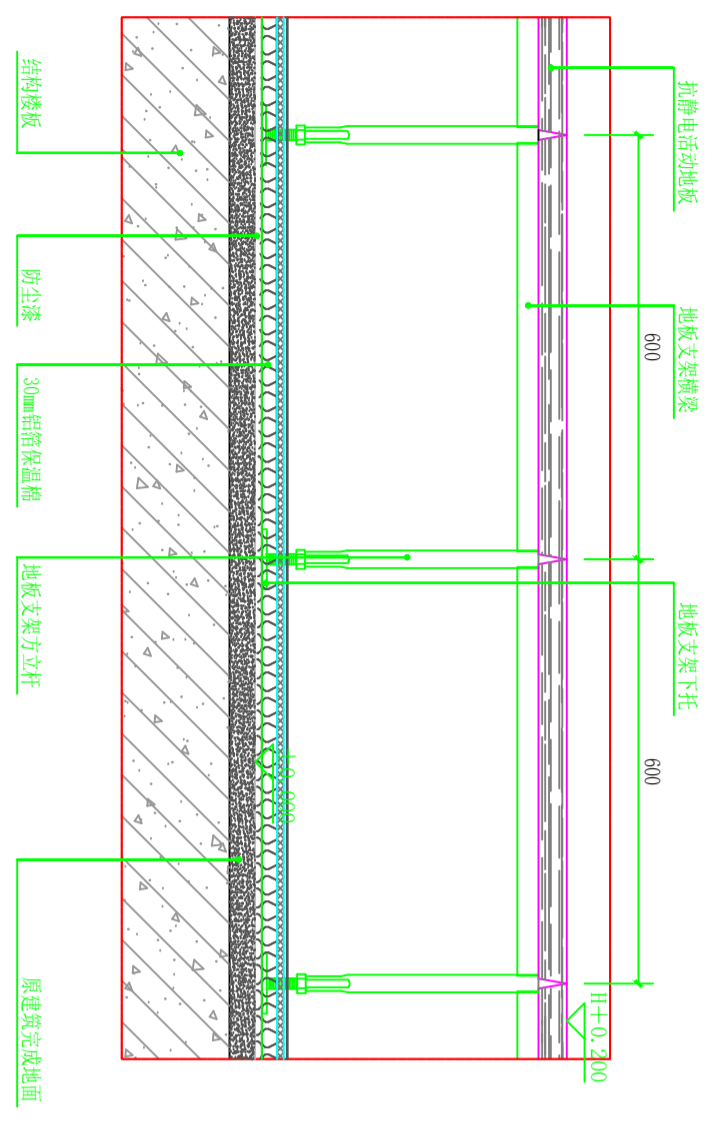

剖面图 01 1:10

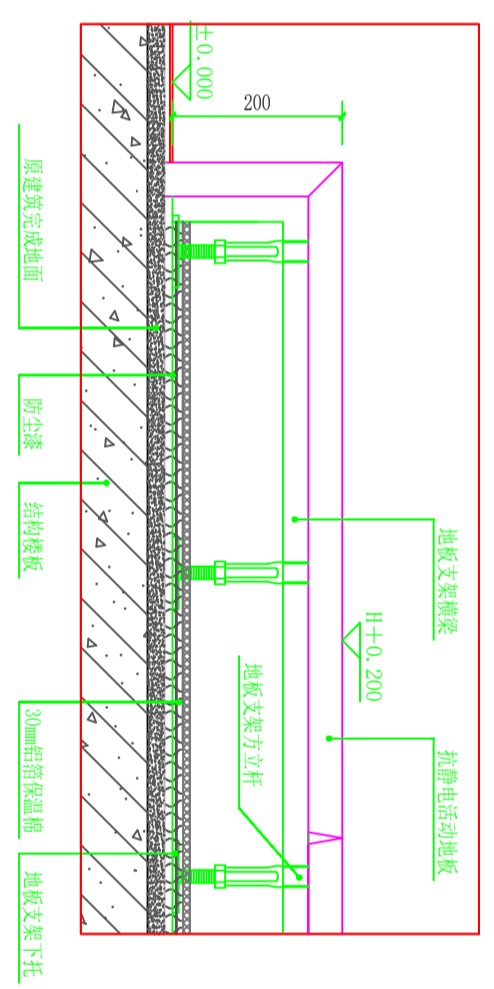

剖面图 02 1:10

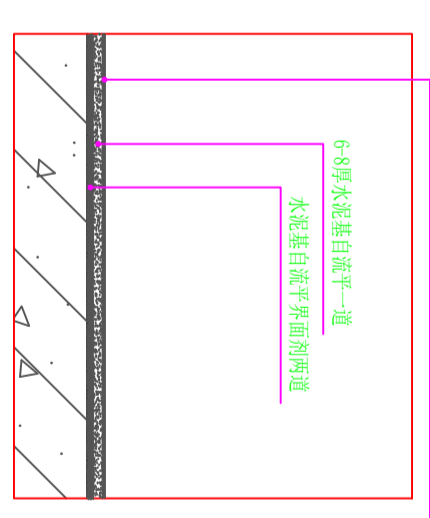

防静电地坪漆剖面做法 1:5

1.5-2mm防静电聚氨酯乙稀塑料地板或防静电地板;
地板胶板内嵌导电(铜)层且与塑料板或橡胶板背面同时涂胶并上光蜡

S7

甘桂图


PLAN

SCAL E:1:100

设计号	图号	图别	版次	日期
		室施	A	2026


注意：
本图须经签署并加盖本公司专用出图章方为有效。
本施工图应经相关部门批准通过后方可施工。

备注

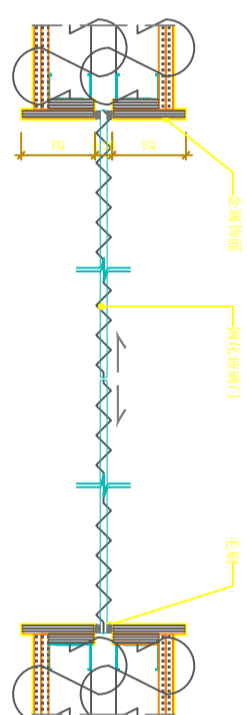

项目编码
S100

(扫码机扫码位置)

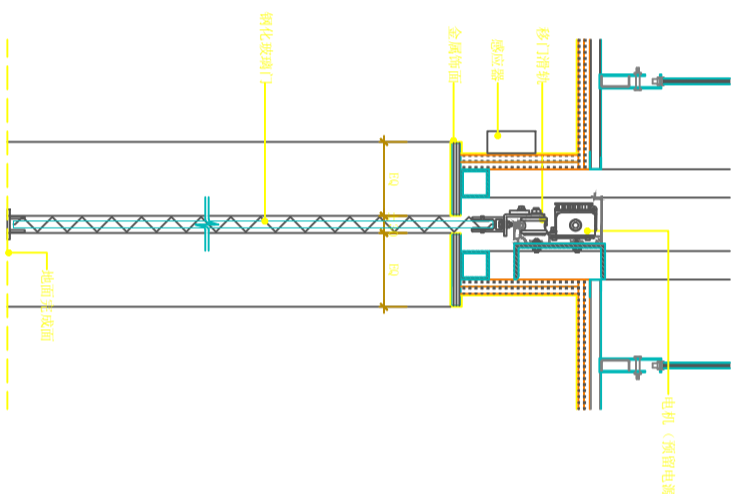

电动玻璃门节点图

PLAN

S8

节点图

SCALE:1:100

注册执业签章

姓名

注册证书号码

注册印章号码

审定

审核

项目负责

专业负责

校对

设计

建设单位

洋河公安局

工程名称

地下1层-5层室内改造

子项名称

图名

设计号


图号

图别

版次

日期

2026

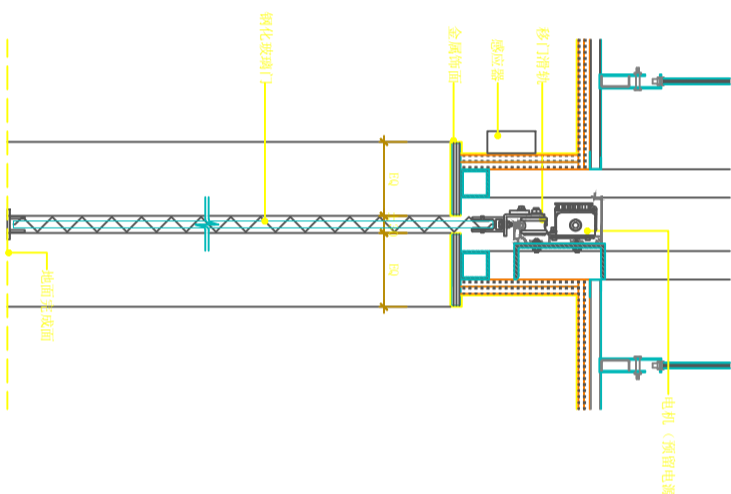

电动玻璃门节点图

PLAN

S8

节点图

SCALE:1:100

注册执业签章

姓名

注册证书号码

注册印章号码

审定

审核

项目负责

专业负责

校对

设计

建设单位

洋河公安局

工程名称

地下1层-5层室内改造

子项名称

图名

设计号



图号

图别

版次

日期

2026

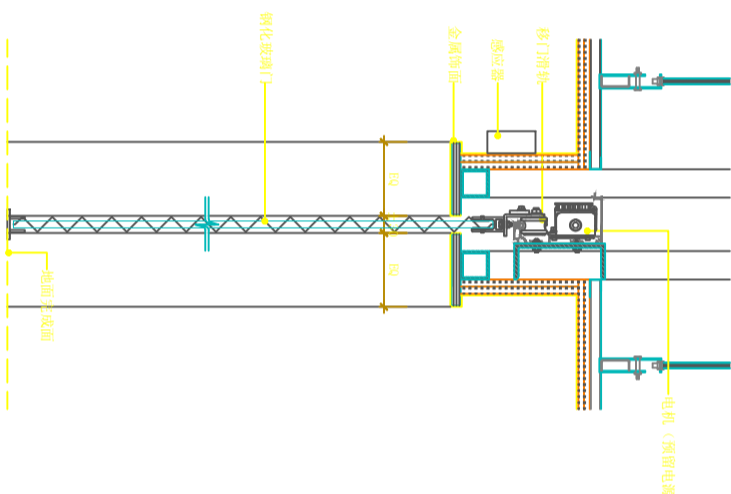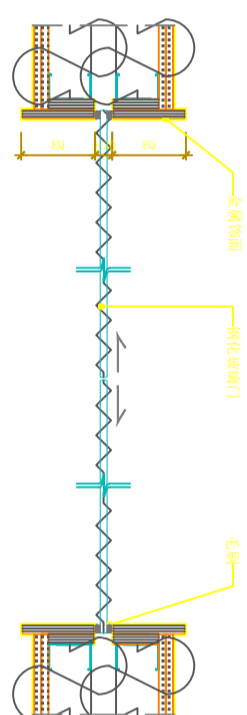

电动玻璃门节点图

PLAN

S8

节点图

SCALE:1:100

注册执业签章

姓名

注册证书号码

注册印章号码

审定

审核

项目负责

专业负责

校对

设计

建设单位

洋河公安局

工程名称

地下1层-5层室内改造

子项名称

图名

设计号


图号

图别

版次

日期

2026

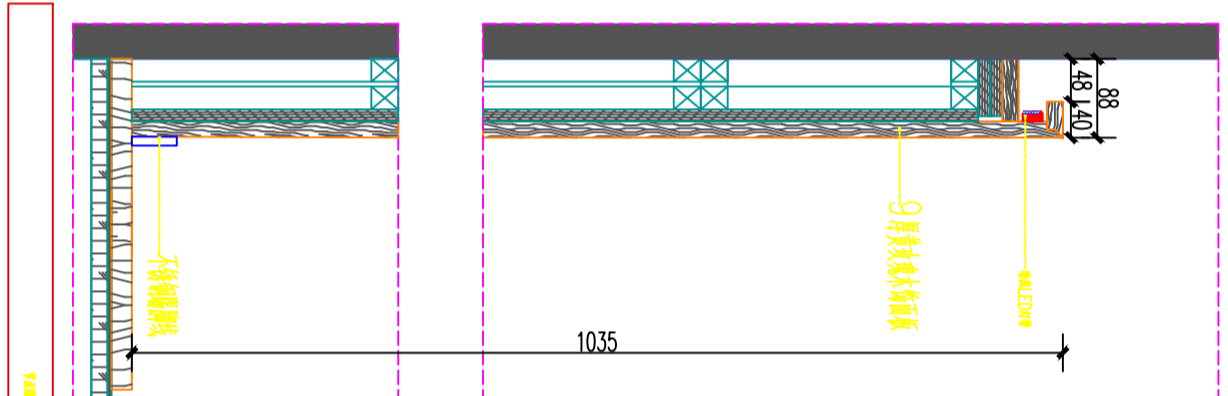

床头背板节点图 (纵剖)

PLAN

S9

节点图

SCALE:1:100



图别

2026

注意：
本图须经签署并加盖本公司专用出图章方为有效。
本施工图应经相关部门审批通过后方准施工。

备注

项目编码
S10
(打码机打印位置)

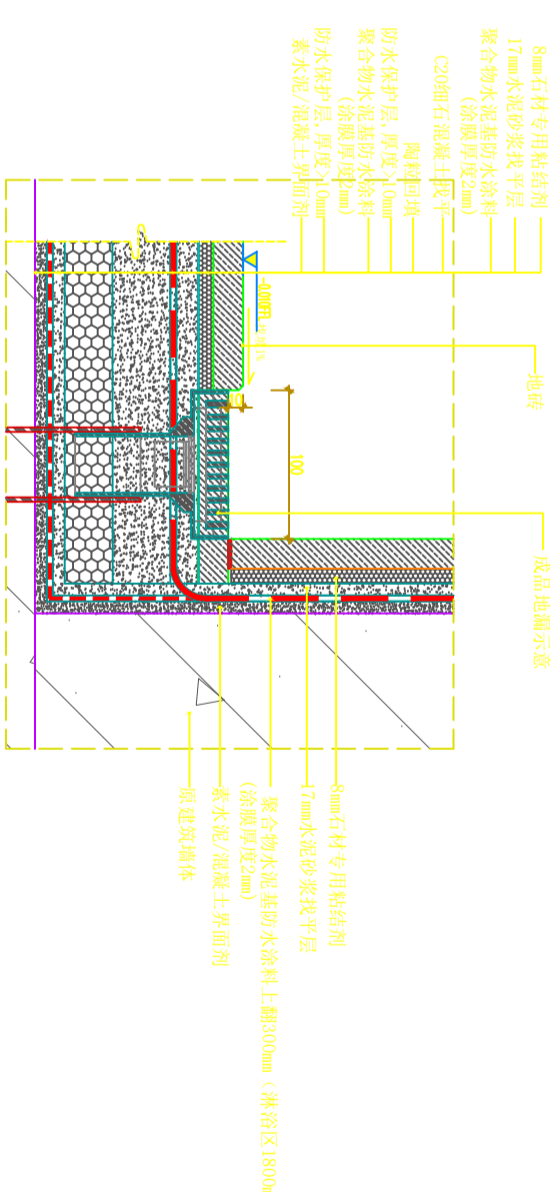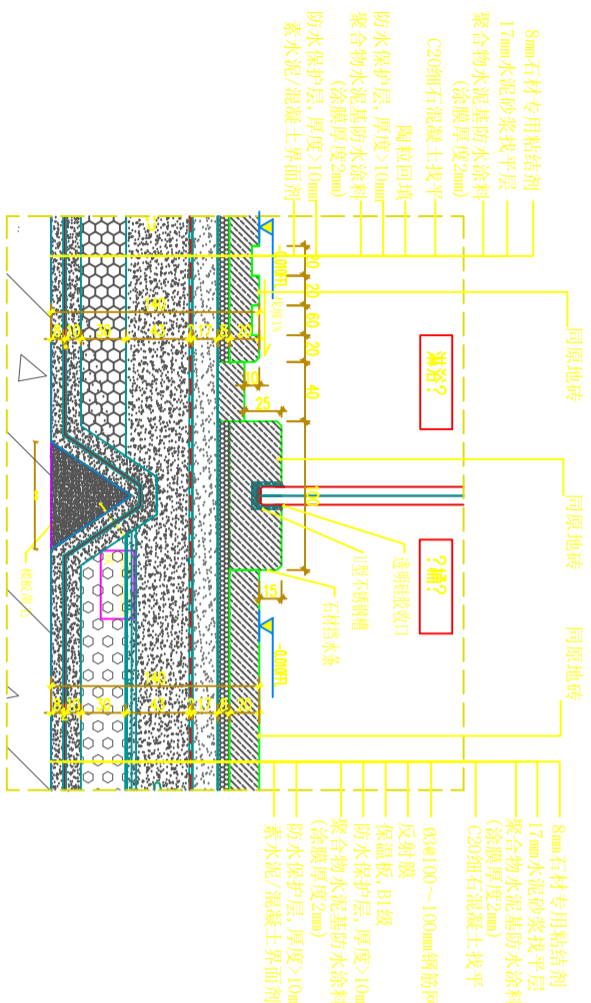

PLAN

S10

节点图

SCALE:1:100

注册执业签章

姓名

注册证书号码

注册印章号码

审定

审核

项目负责

专业负责

校对

设计

建设单位

洋河公安分局

工程名称

地下1层-5层室内改造

子项名称

图名

设计号

图号

图别


图别

S11

节点图

SCALE:1:100

PLAN

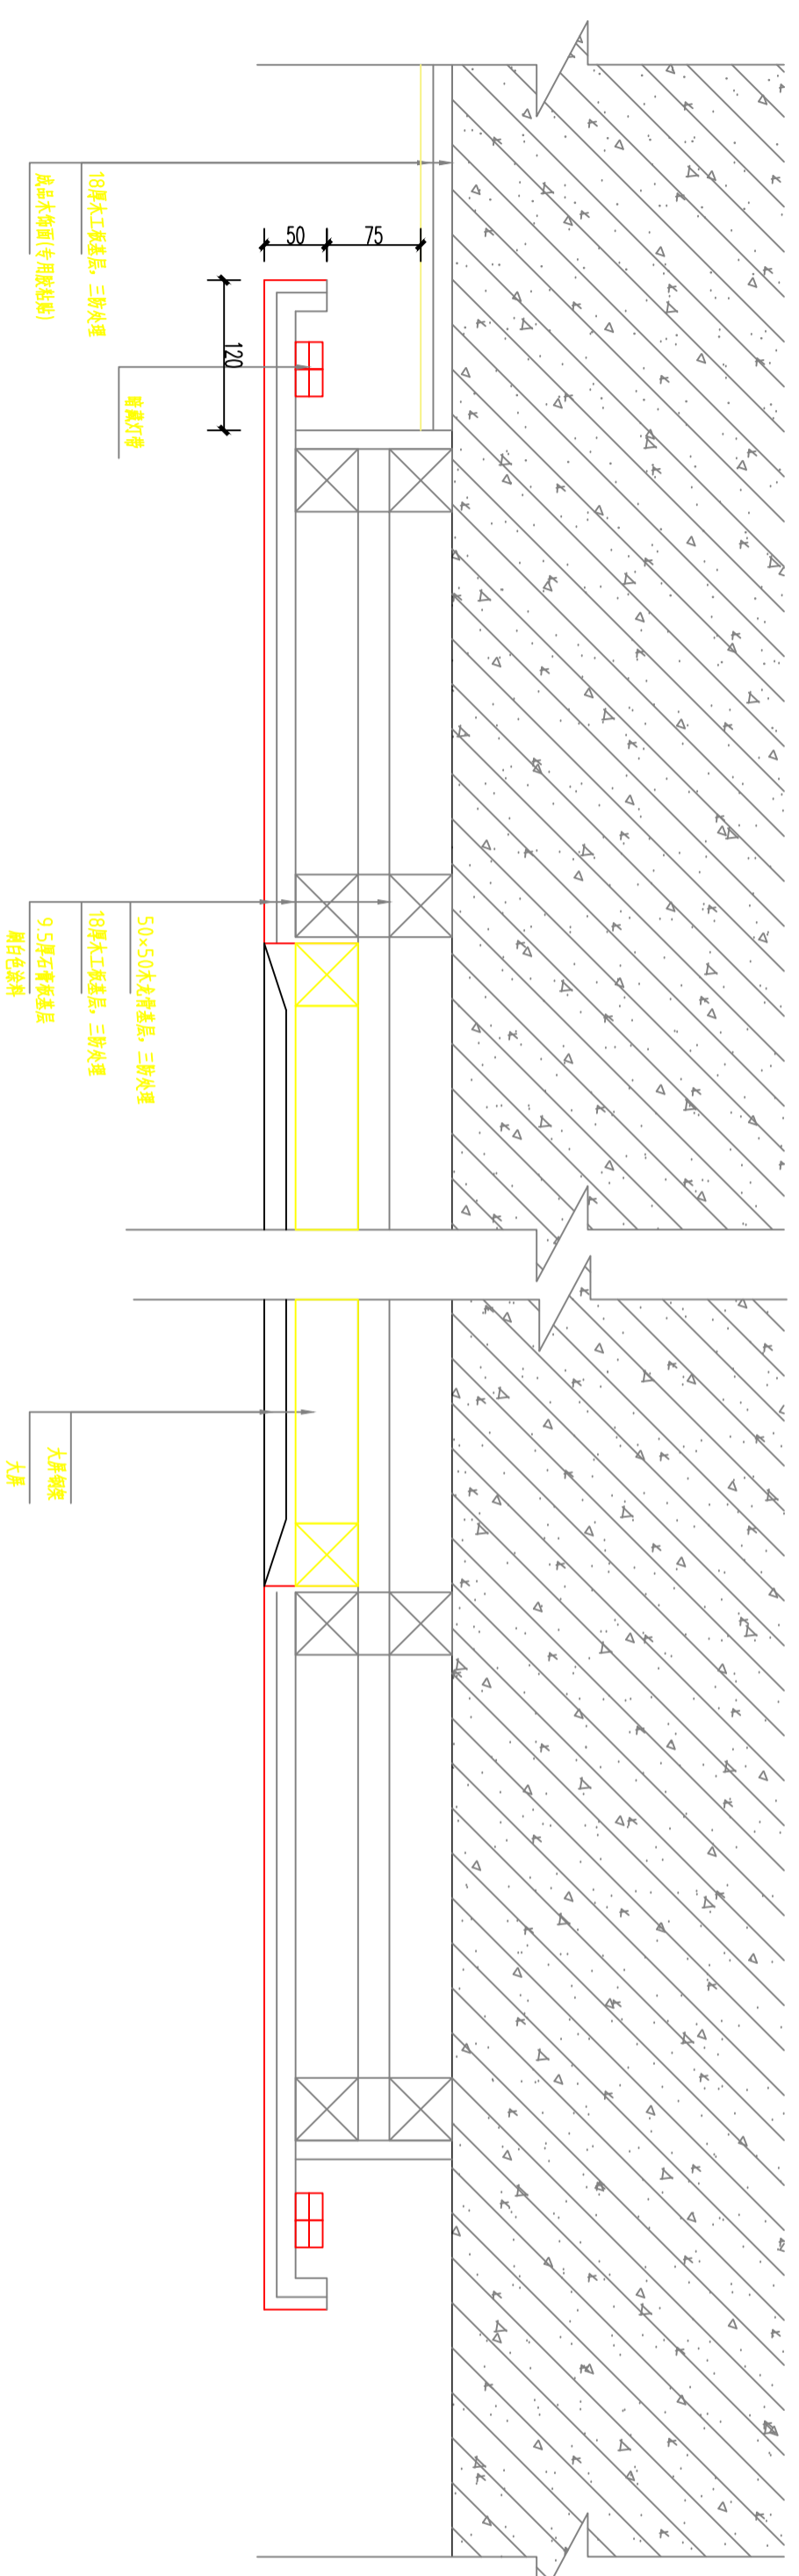

PLAN

S11

节点图

SCALE:1:100

图别

图别

日期

2026

图别

注意：
本图须经签署并加盖本公司专用出图章方为有效。
本施工图应经相关部门审批通过后方可施工。

备注

项目编号
S112
(扫码打印位置)

注册执业签章

姓名

注册证书号码

注册印章号码

审定

审核

项目负责

专业负责

校对

设计

建设单位

洋河公安分局

工程名称

地下1层-5层室内改造

子项名称

图名

设计号

图号

图别

图别

注意：
本图须经签署并加盖本公司专用出图章方为有效。
本施工图应经相关部门审批通过后方可施工。

备注

项目编号
S112
(扫码打印位置)

注册执业签章

姓名

注册证书号码

注册印章号码

审定

审核

项目负责

专业负责

校对

设计

建设单位

洋河公安分局

工程名称

地下1层-5层室内改造

子项名称


图名

设计号

图号

图别

图别

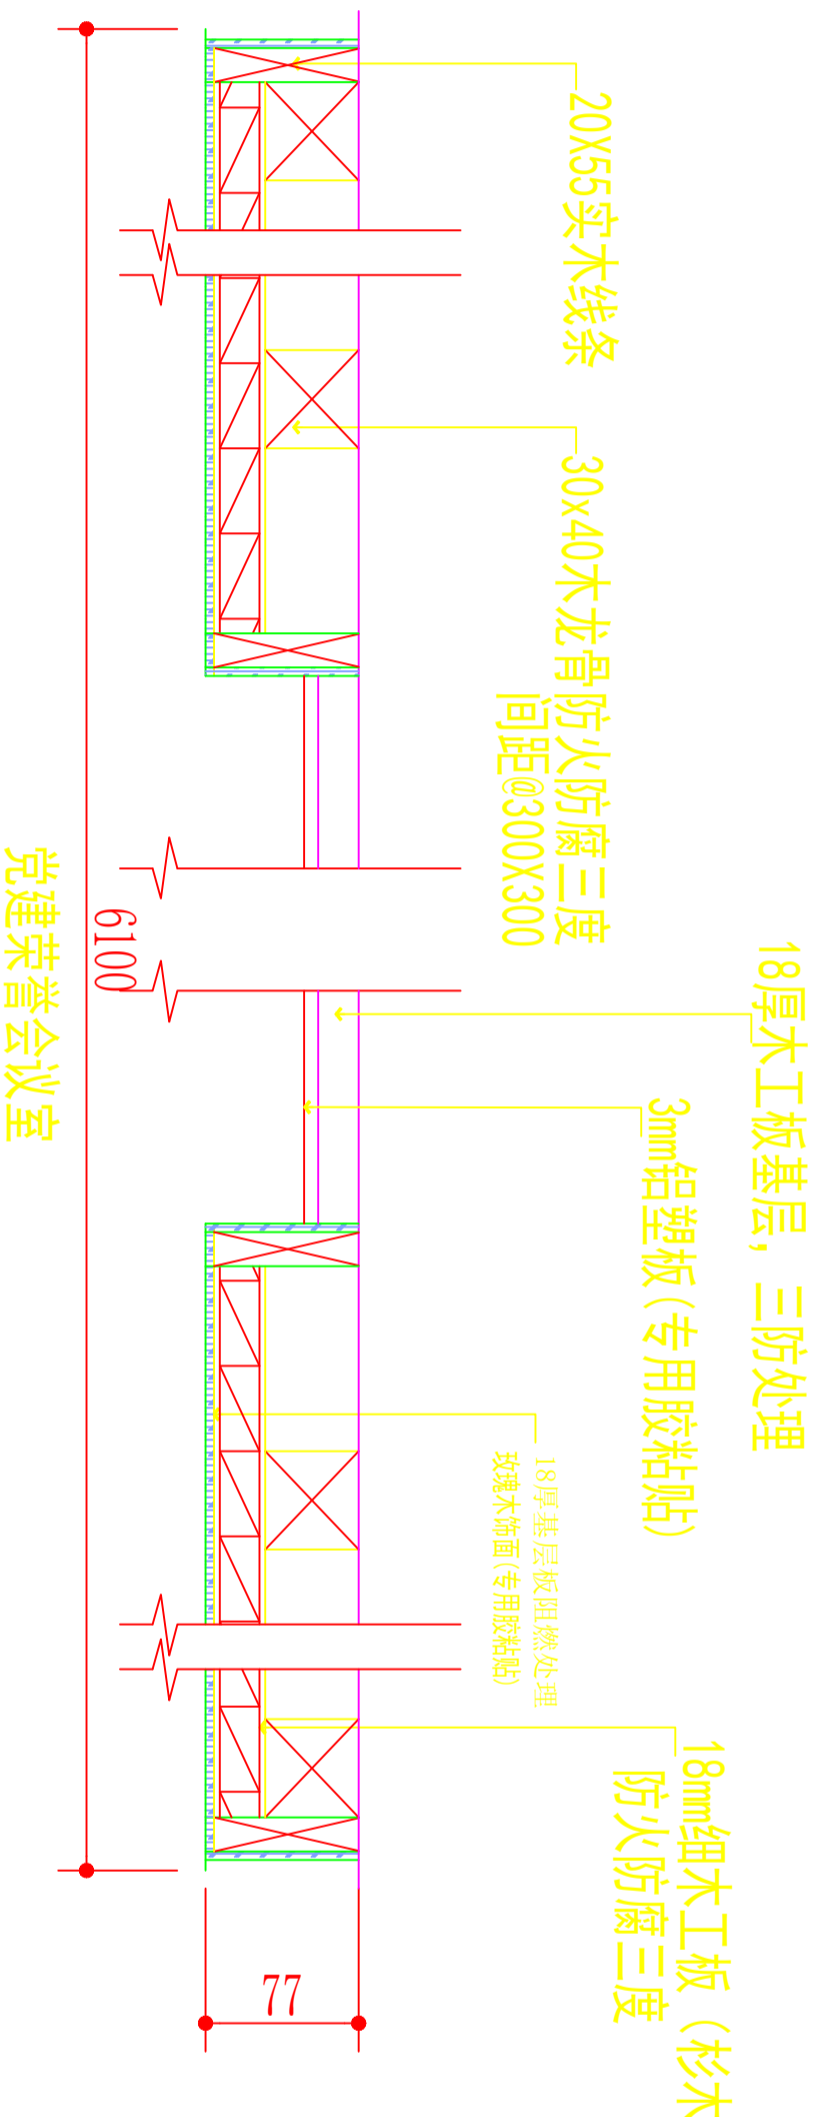


PLAN

S112

节点图

SCALE:1:100

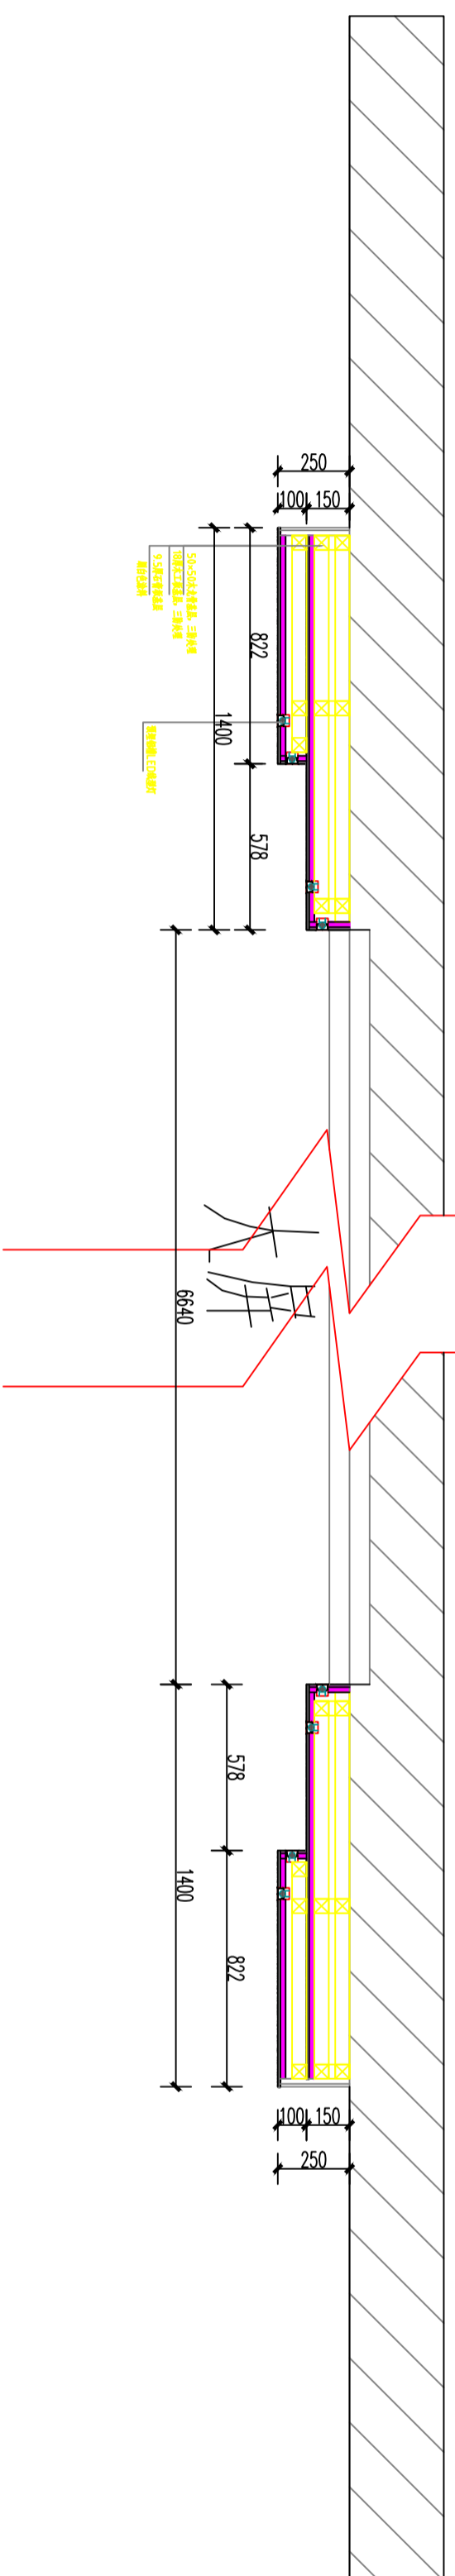

PLAN

S113

节点图

节点图

图别

图别

图别

图别

注意：
本图须经签署并加盖本公司专用出图章方为有效。
本施工图应经相关部门审批通过后方可施工。

备注

项目编码
S114
(扫码打印码位置)

注册执业签章

姓名

注册证书号码

注册印章号码

审定

审核

项目负责

专业负责

校对

设计

建设单位

洋河公安局

工程名称

地下1层-5层室内改造

子项名称

图名

设计号

图号

图别

图别

PLAN

节点图

S114

节点图

节点图


节点图

节点图

节点图

节点图

节点图

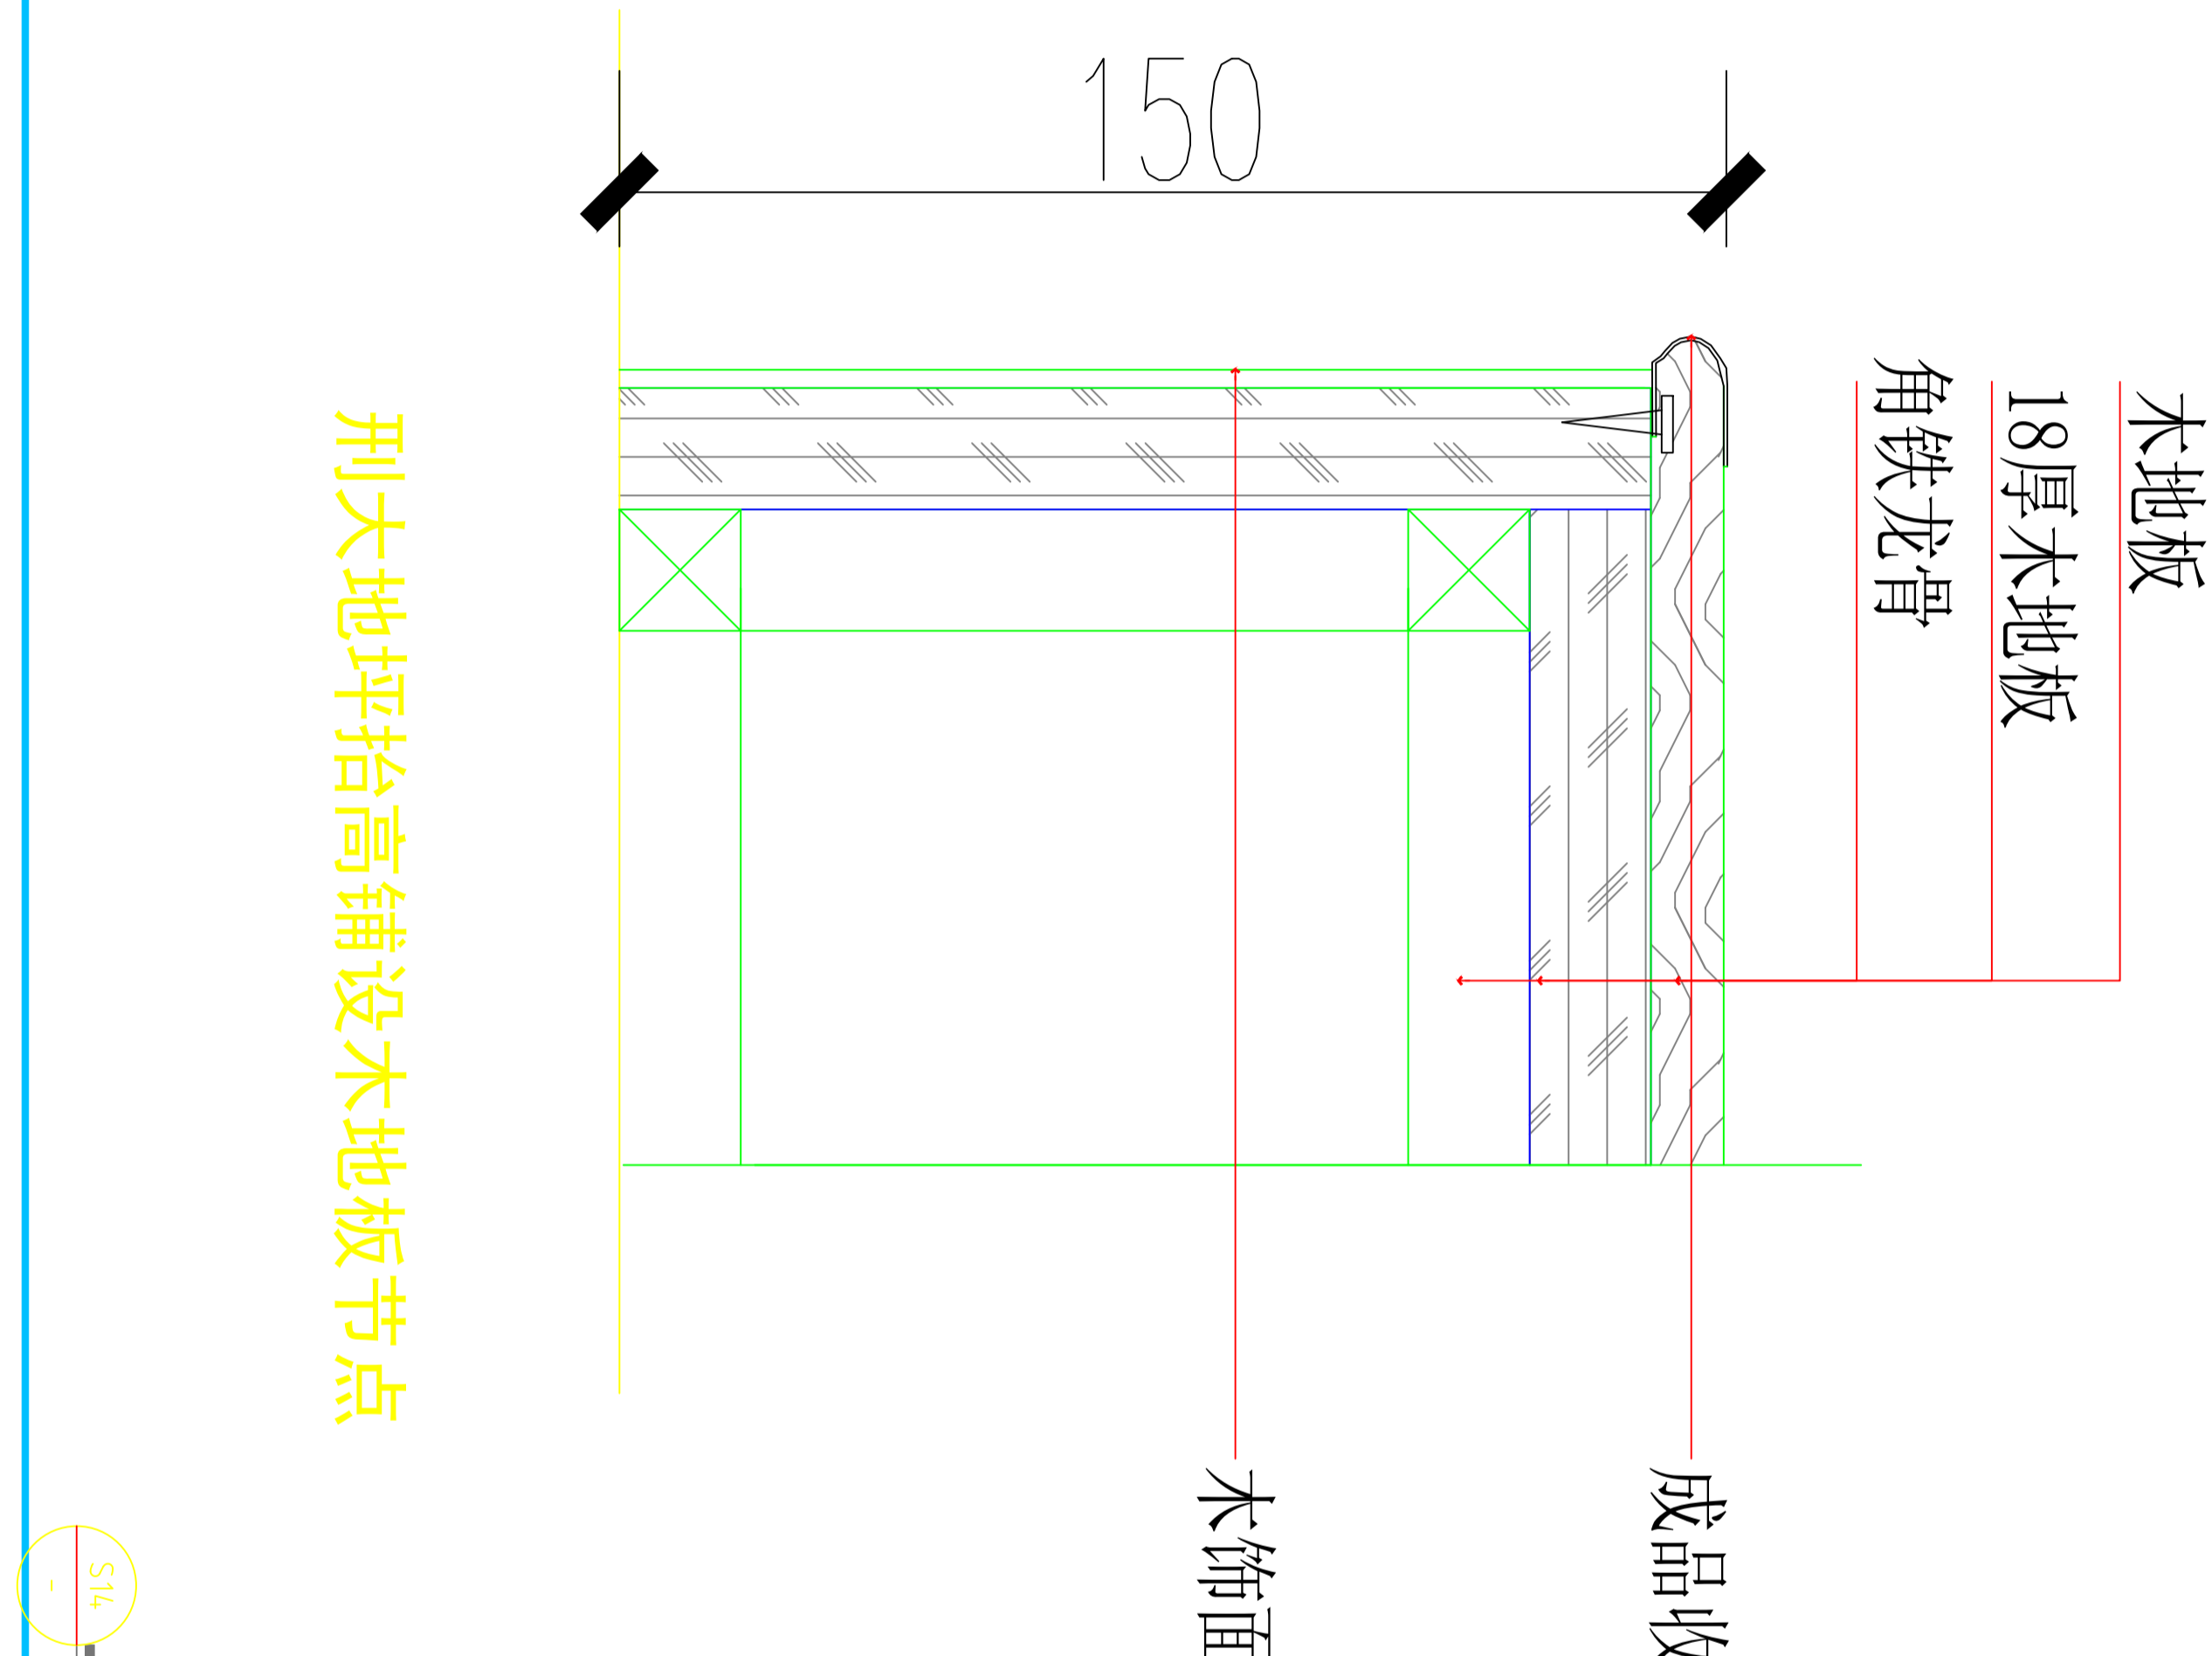

刑大地坪抬高铺设木地板节点

节点图

S114

节点图

注意：
本图须经签署并加盖本公司专用出图章方为有效。
本施工图应经相关部门审批通过后方可施工。

备注

项目编码
S15
(扫码打印位置)

注册执业签章

姓名

注册证书号码

注册印章号码

审定

审核

项目负责

专业负责

校对

设计

建设单位

洋河公安局

工程名称

地下1层-5层室内改造

子项名称

图名


设计号

图号

图别

图别

-1F静电地板台阶节点

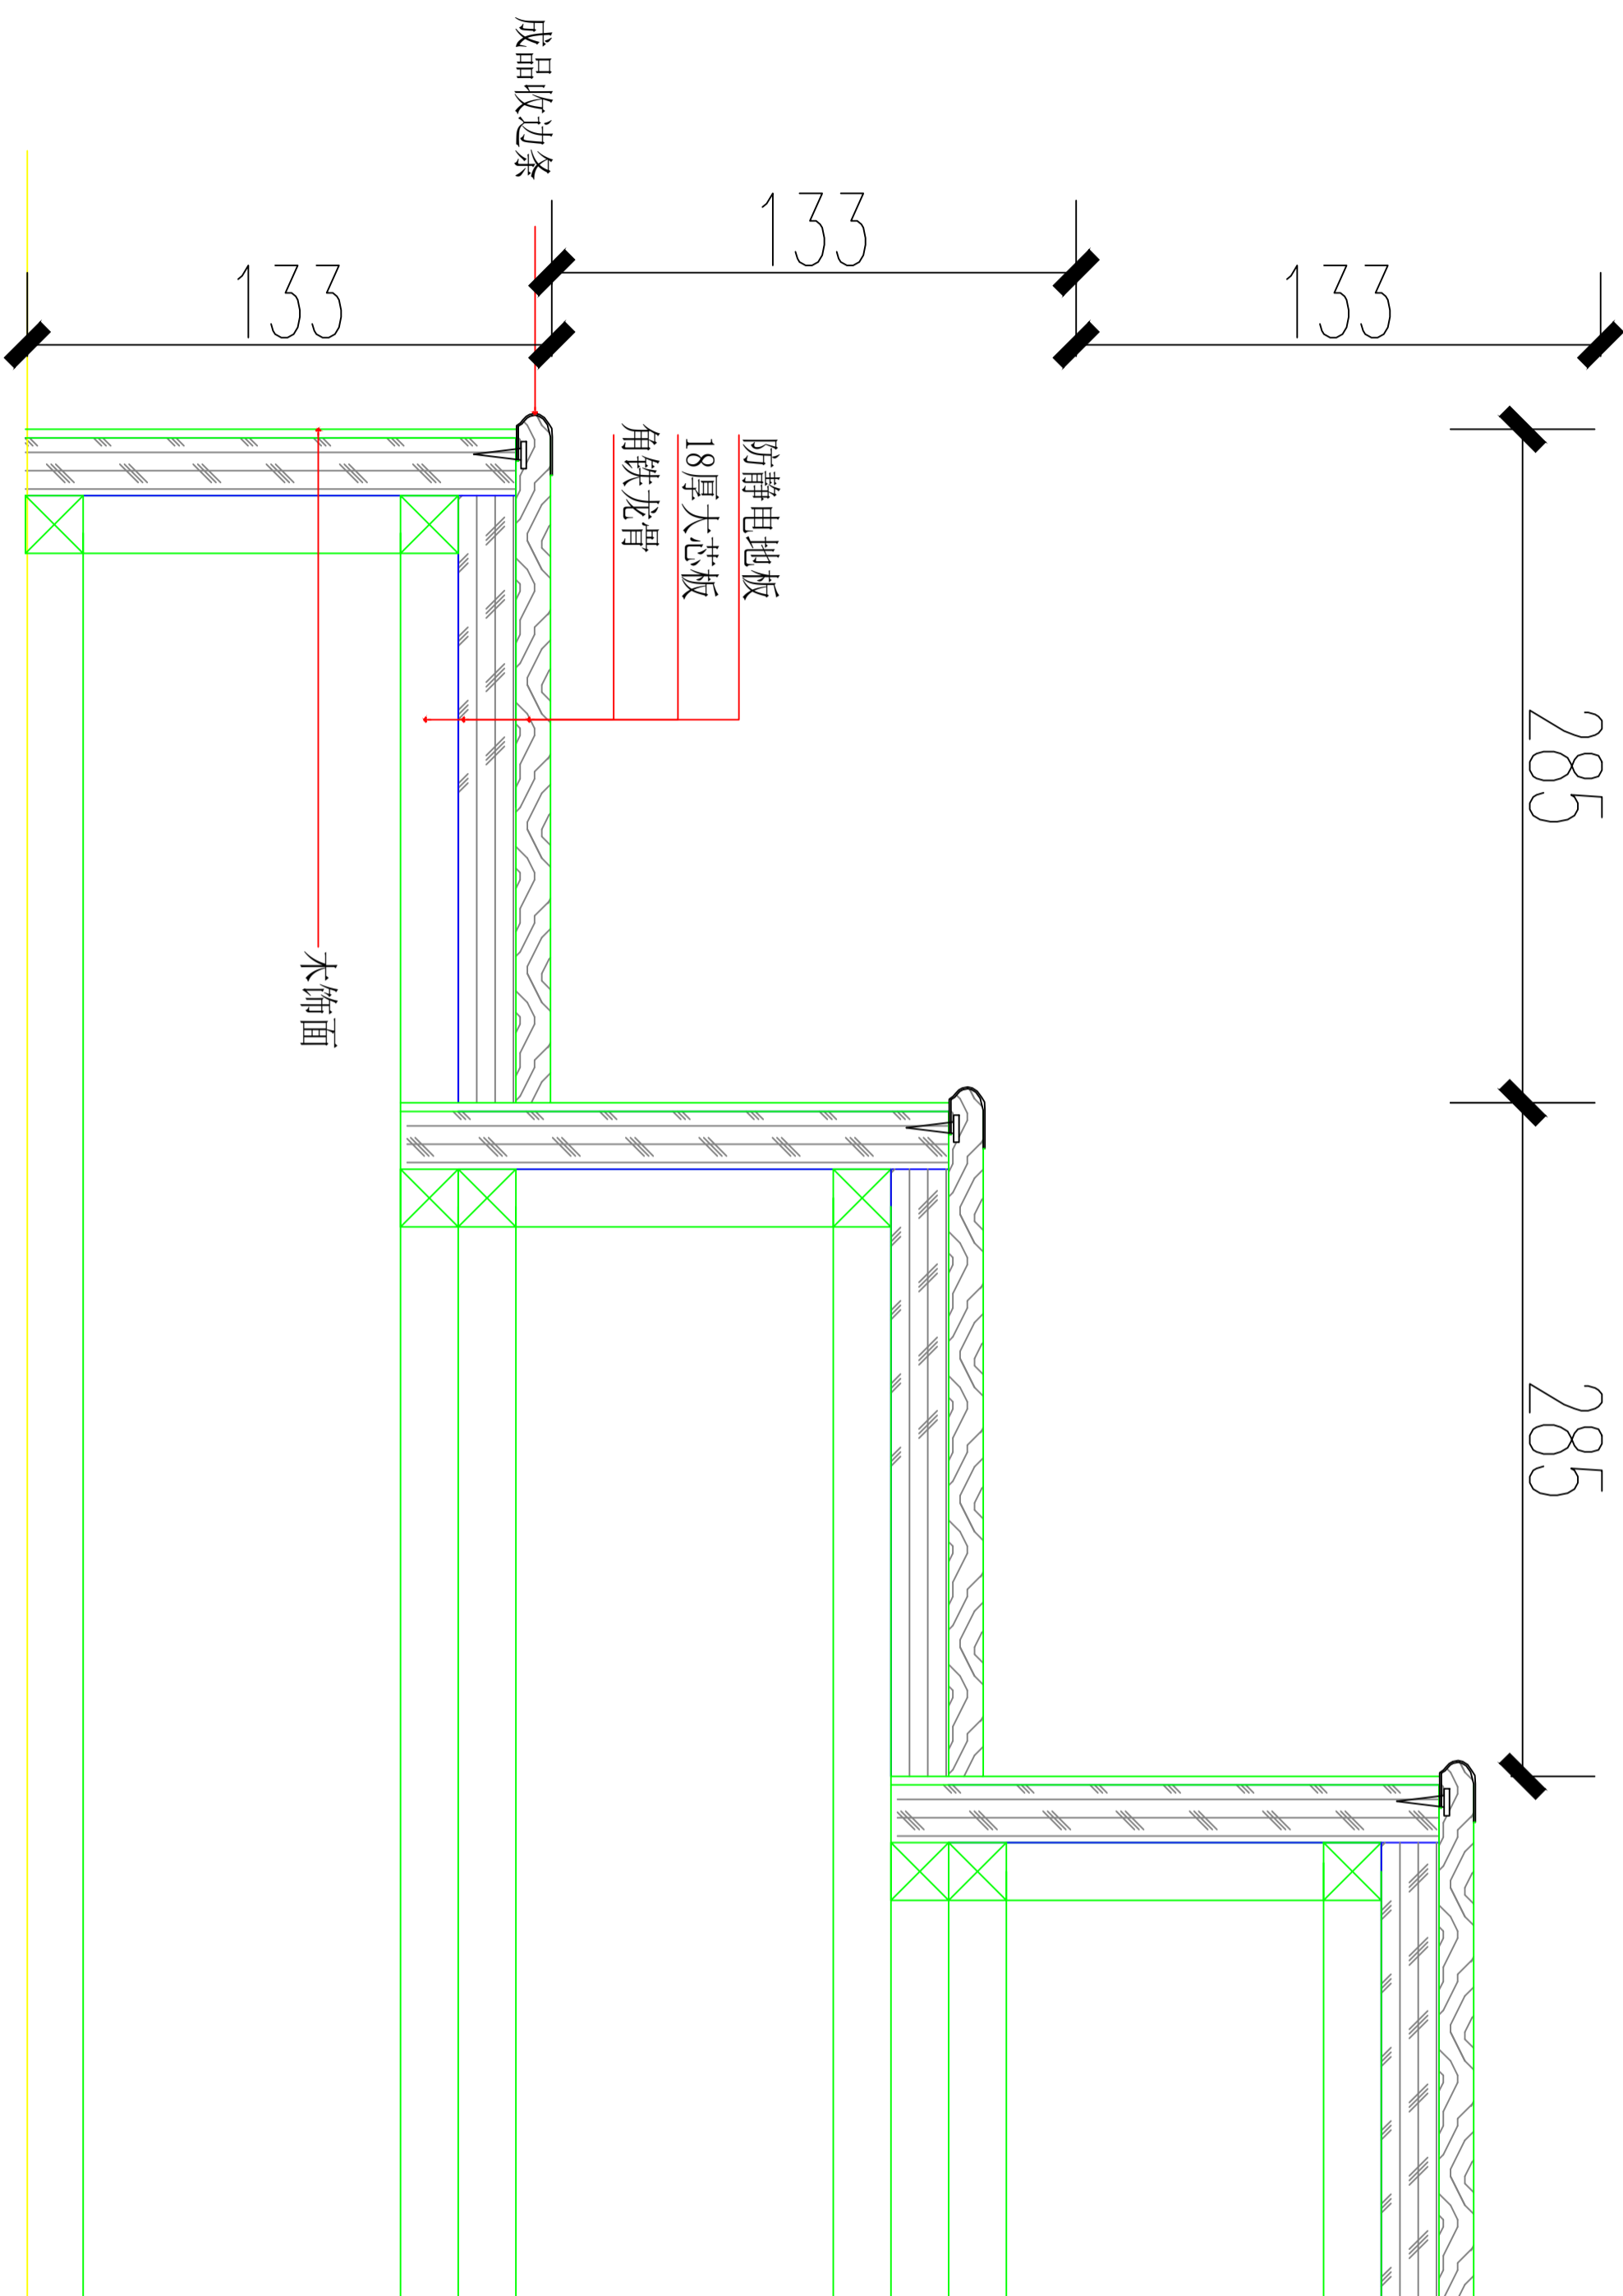

PLAN

S15

节点图


注意：
本图须经签署并加盖本公司专用出图章方为有效。
本施工图应经相关部门审批通过后方准施工。

备注 REMARK

项目编码
S15
(打码机打印位置)

注册执业签章


姓名	
注册证书号码	
注册印章号码	
审定	
审核	
项目负责	
专业负责	
校对	
设计	
建设单位	洋河公安分局
工程名称	地下1层-5层室内改造

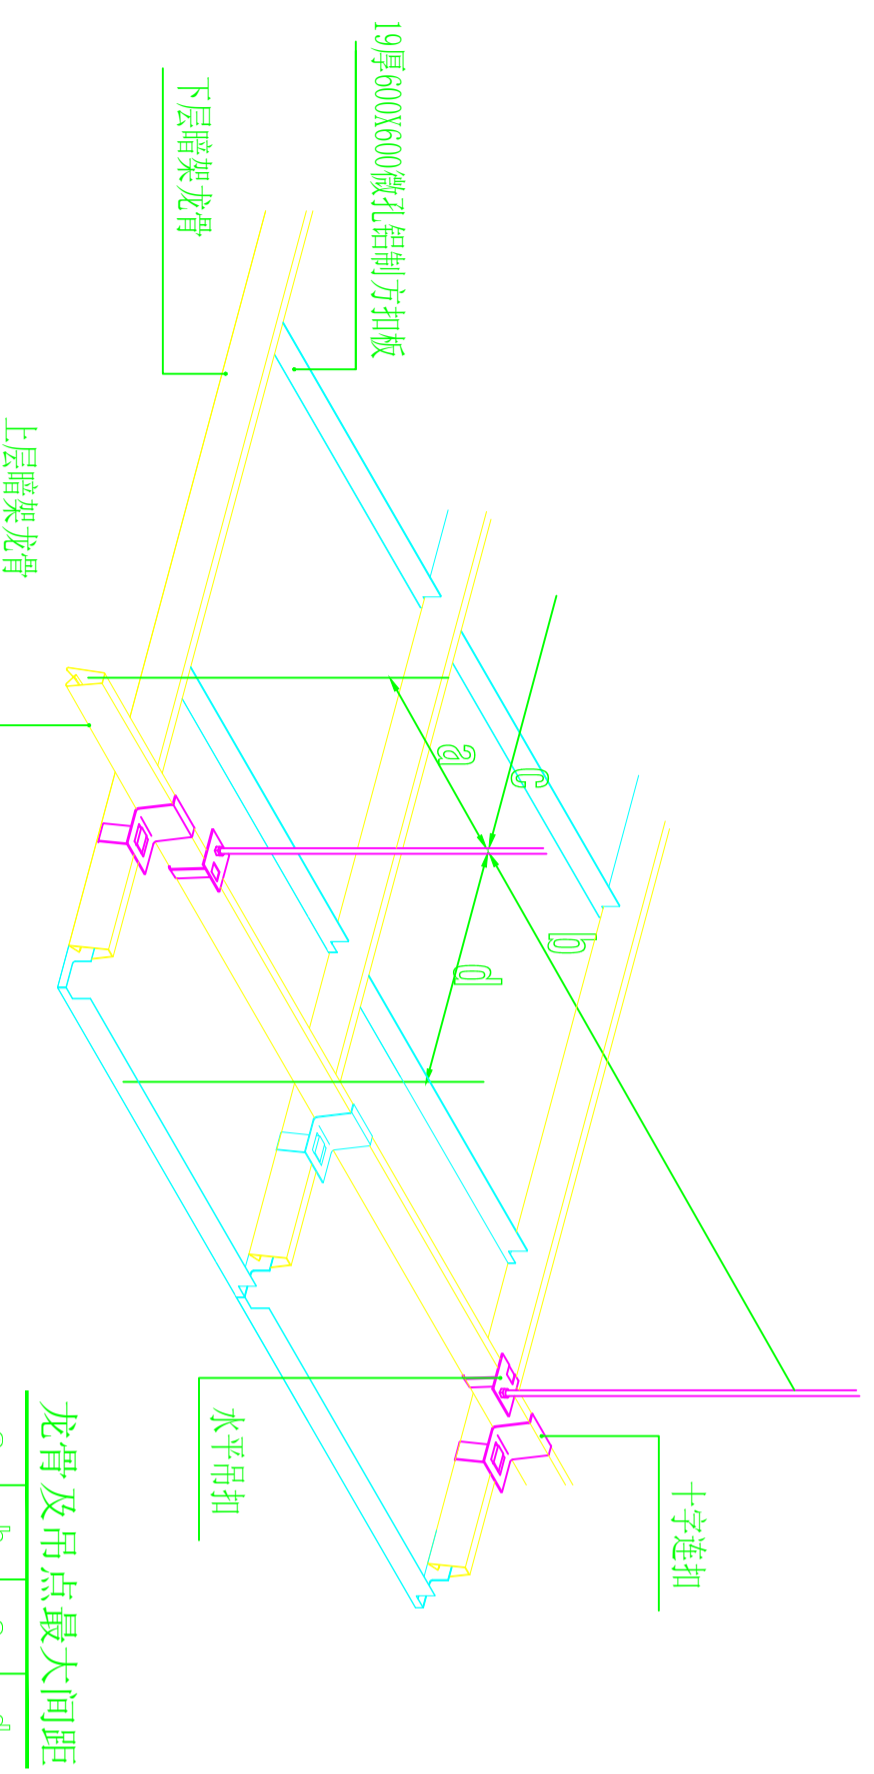


安装示意图

龙骨及吊点最大间距

龙骨间距	a	b	c	d
300	300	1200	1200	150

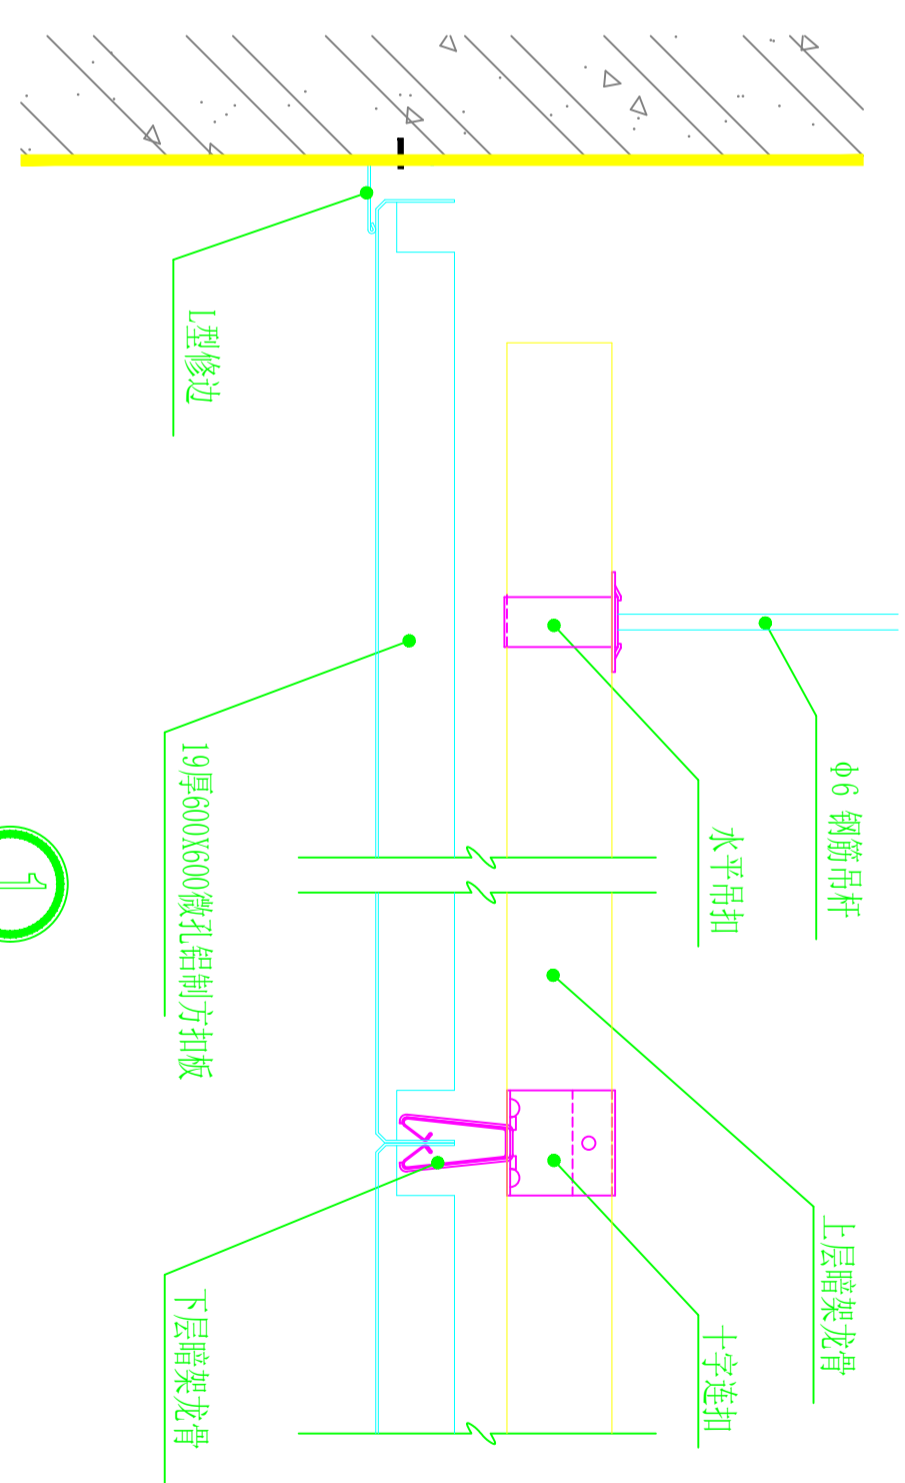

1

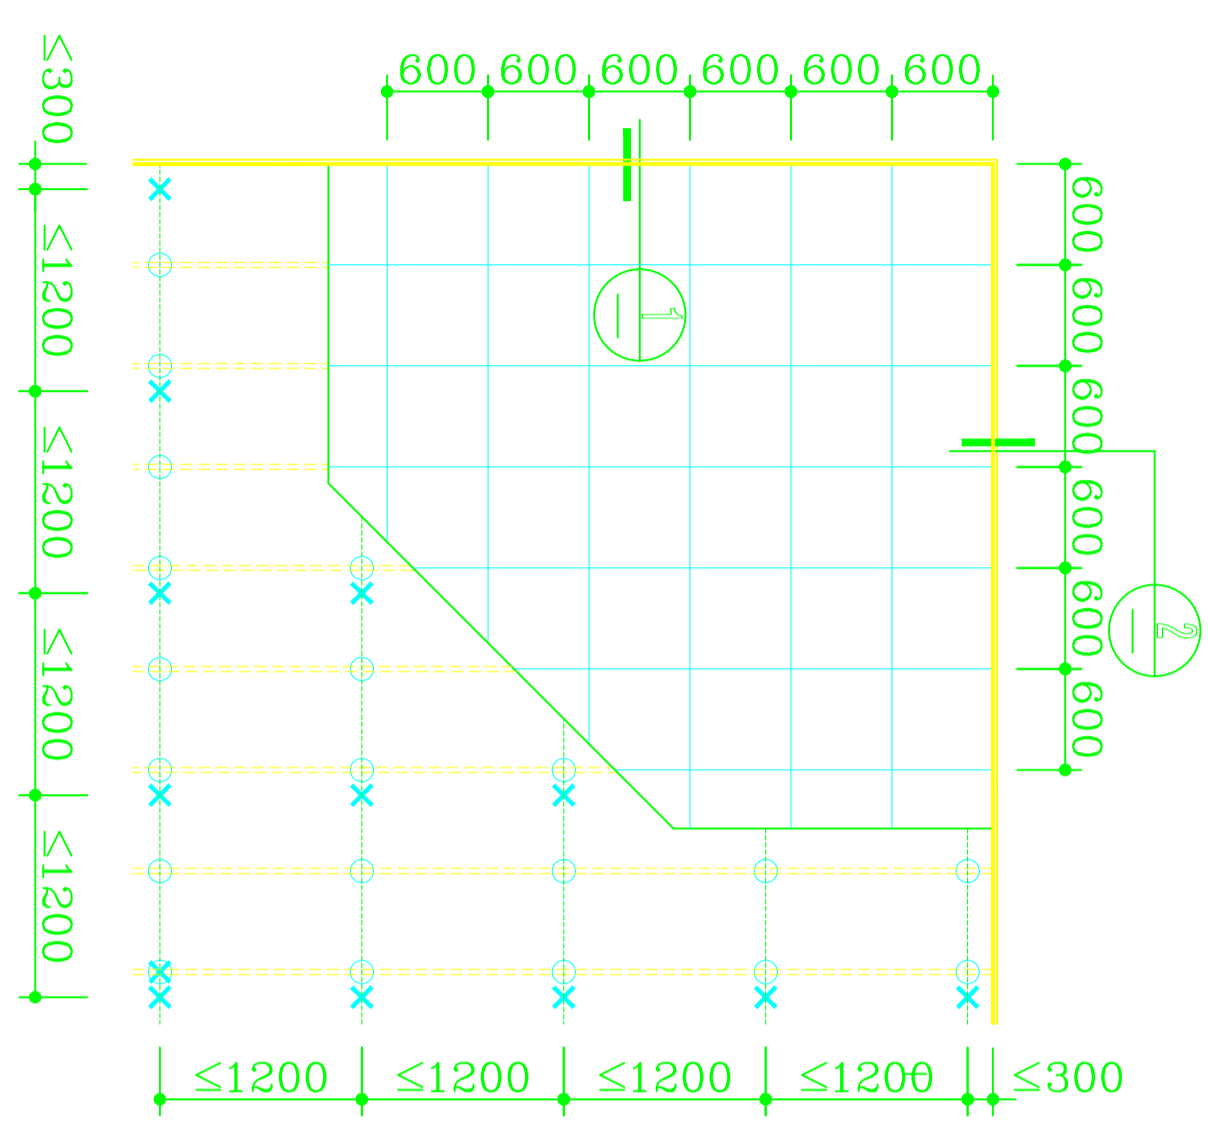


方块板与暗架龙骨组合图

注：
1. X吊点， 条板
——上层龙骨， ——下层龙骨

1. X吊点， 条板
2. 面板厚度0.5mm镀锌钢材质，所有配件 0.95mm厚镀锌钢材质。
3. 穿孔板孔径2.5mm，孔距5mm，穿孔率16%。

铝扣板标准节点图

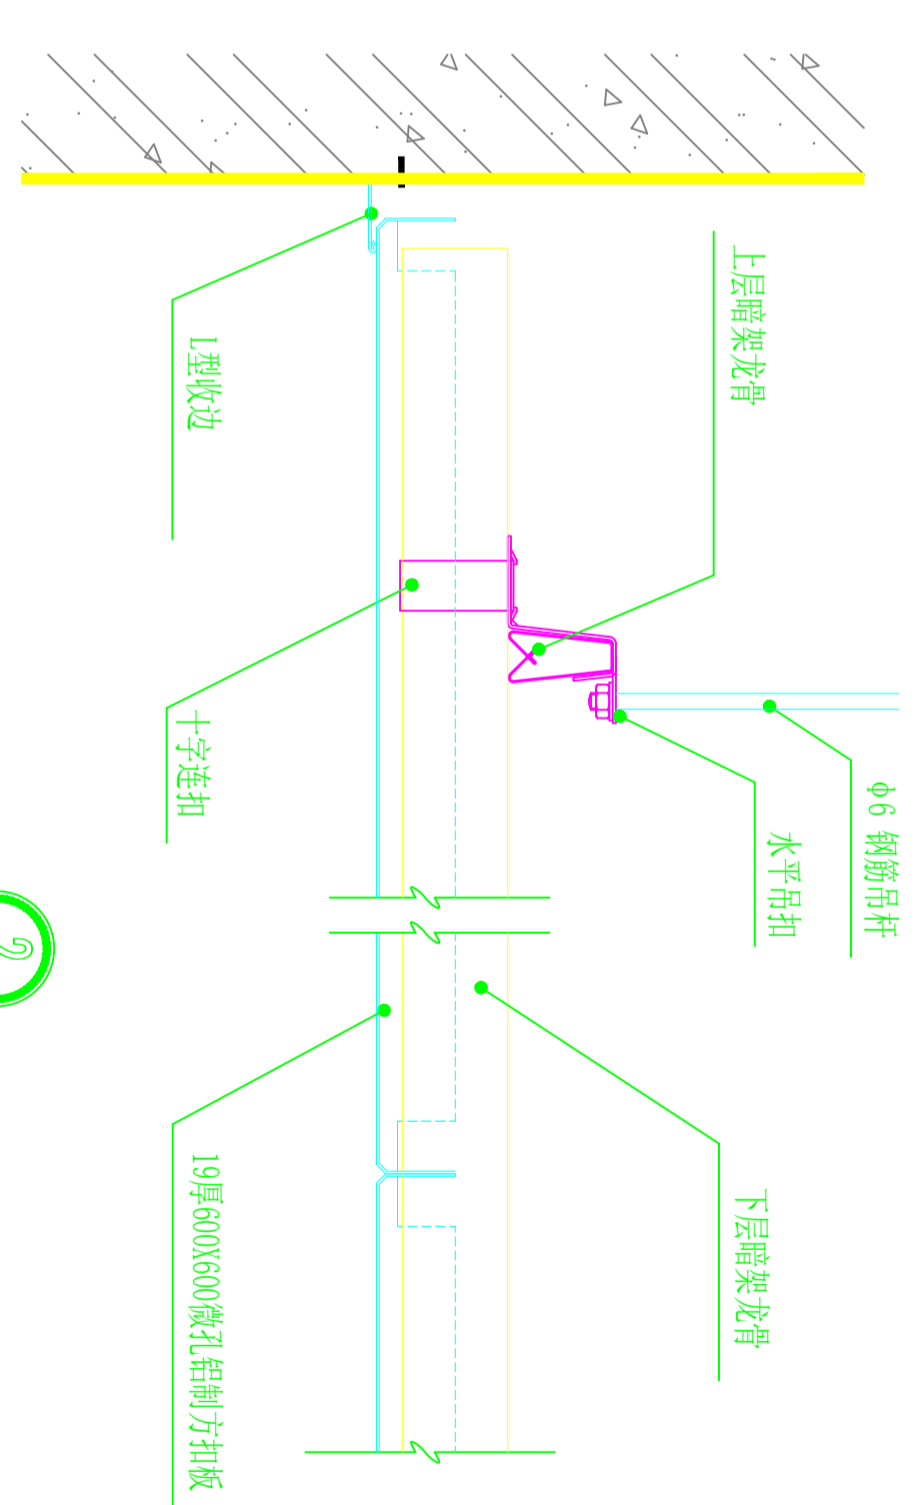

2

PLAN

S15

节点图

图号	版次	日期
图别	室施	2025

注意：
本图须经签署并加盖本公司专用出图章方为有效。
本施工图应经相关部门审批通过后方准施工。

备注

项目编码
S16
(扫码机扫码位置)

注册执业签章

姓名	
注册证书号码	
注册印章号码	
审定	
审核	
项目负责人	
专业负责	
校对	
设计	
建设单位	

建设单位
洋河公安局

工程名称
地下1层-5层室内改造

子项名称

图名


设计号

图号

图别

版次
A

日期
2026

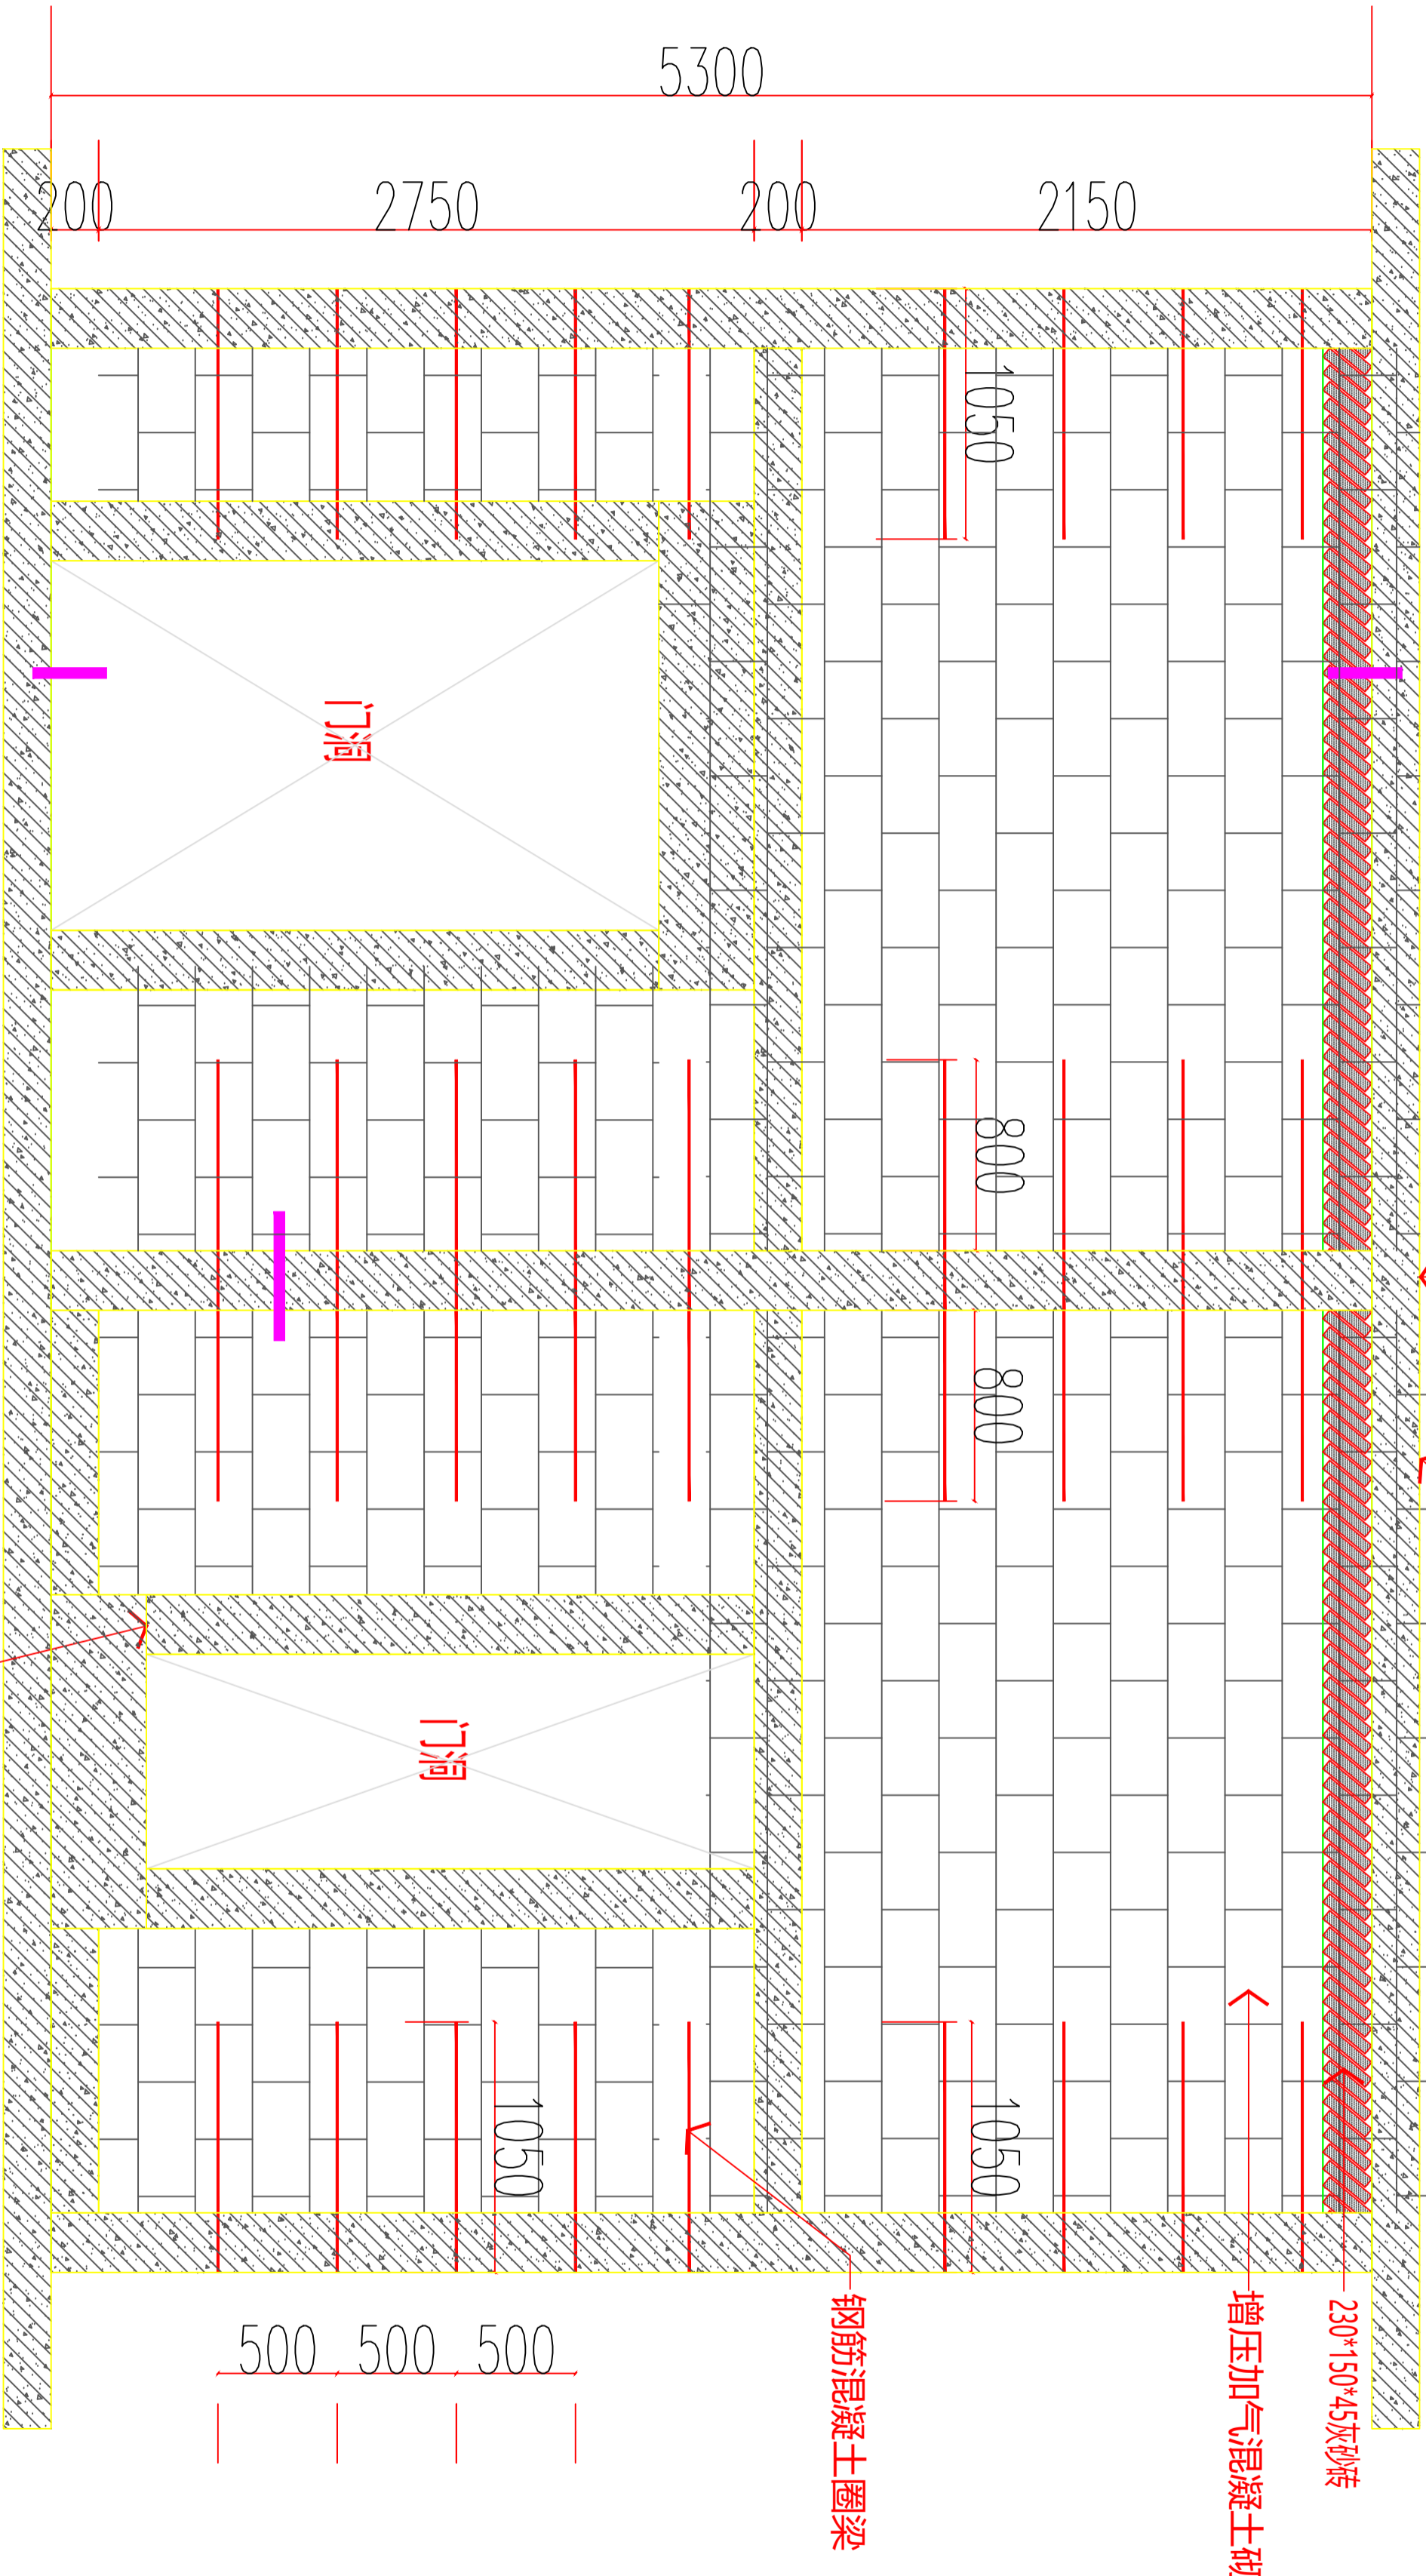

5300
2750 200 2150
250 1500 250 250 900 250 250
1050 800 800 1050 1050
200 200 200

钢筋混凝土结构柱

钢筋混凝土柱

Φ6mm拉结筋
间距500mm

230*150*45灰砂砖

增压加气混凝土砌

钢筋混凝土圈梁

门洞

门洞

-1F隔墙立面示意图

PLAN

S16

甘桂图

注意：
本图须经签署并加盖本公司专用出图章方为有效。
本施工图应经相关部门审批通过后方施工。

备注

项目编码
S117
(扫码机打印位置)

注册执业签章

姓名

注册证书号码

注册印章号码

审定

审核

项目负责

专业负责

校对

设计

建设单位
洋河公安局

工程名称
地下1层-5层室内改造

子项名称

图名




设计号

图号

图别

PLAN

隔墙节点示意图

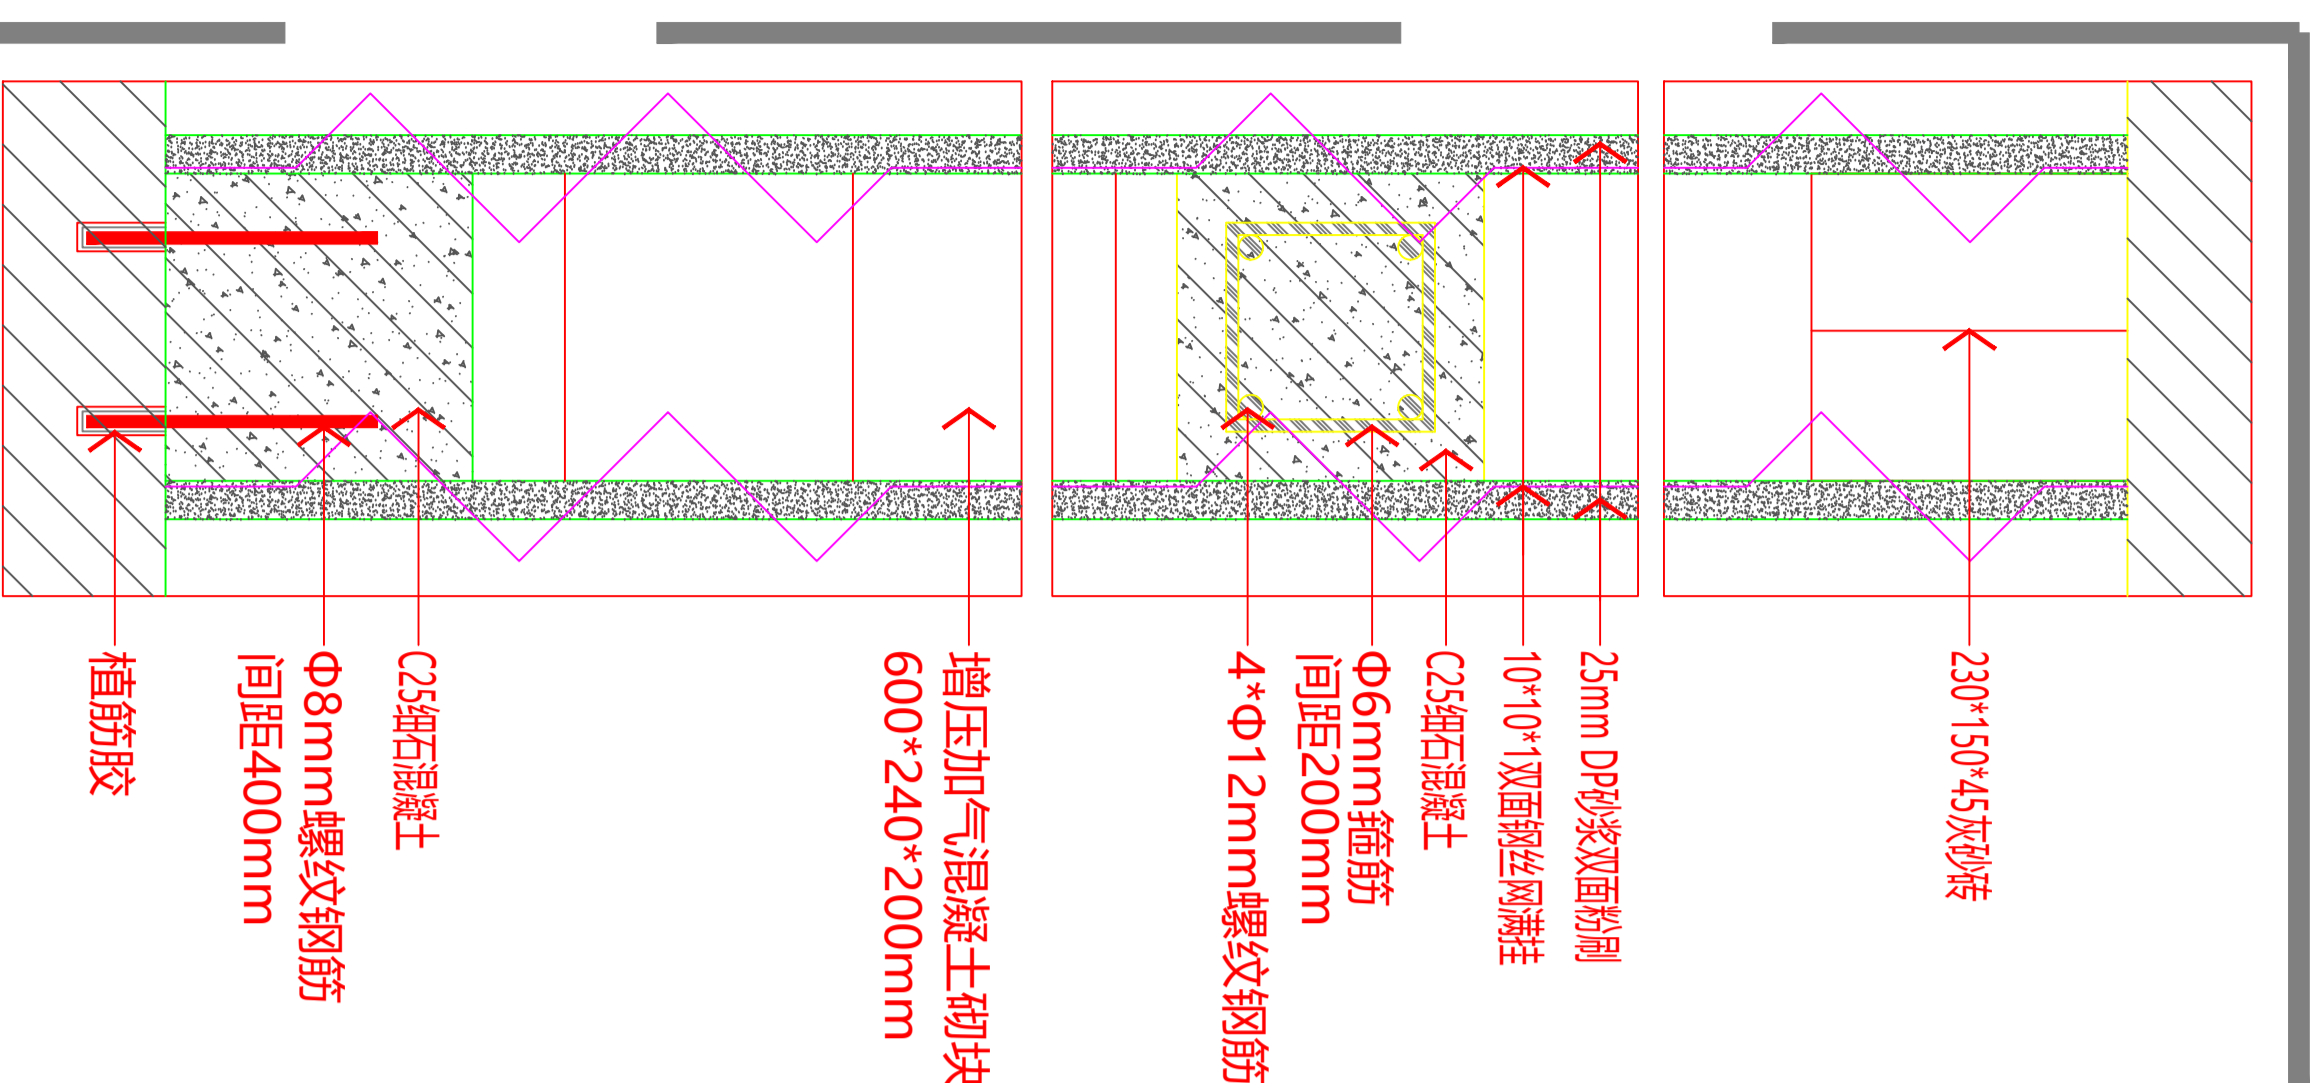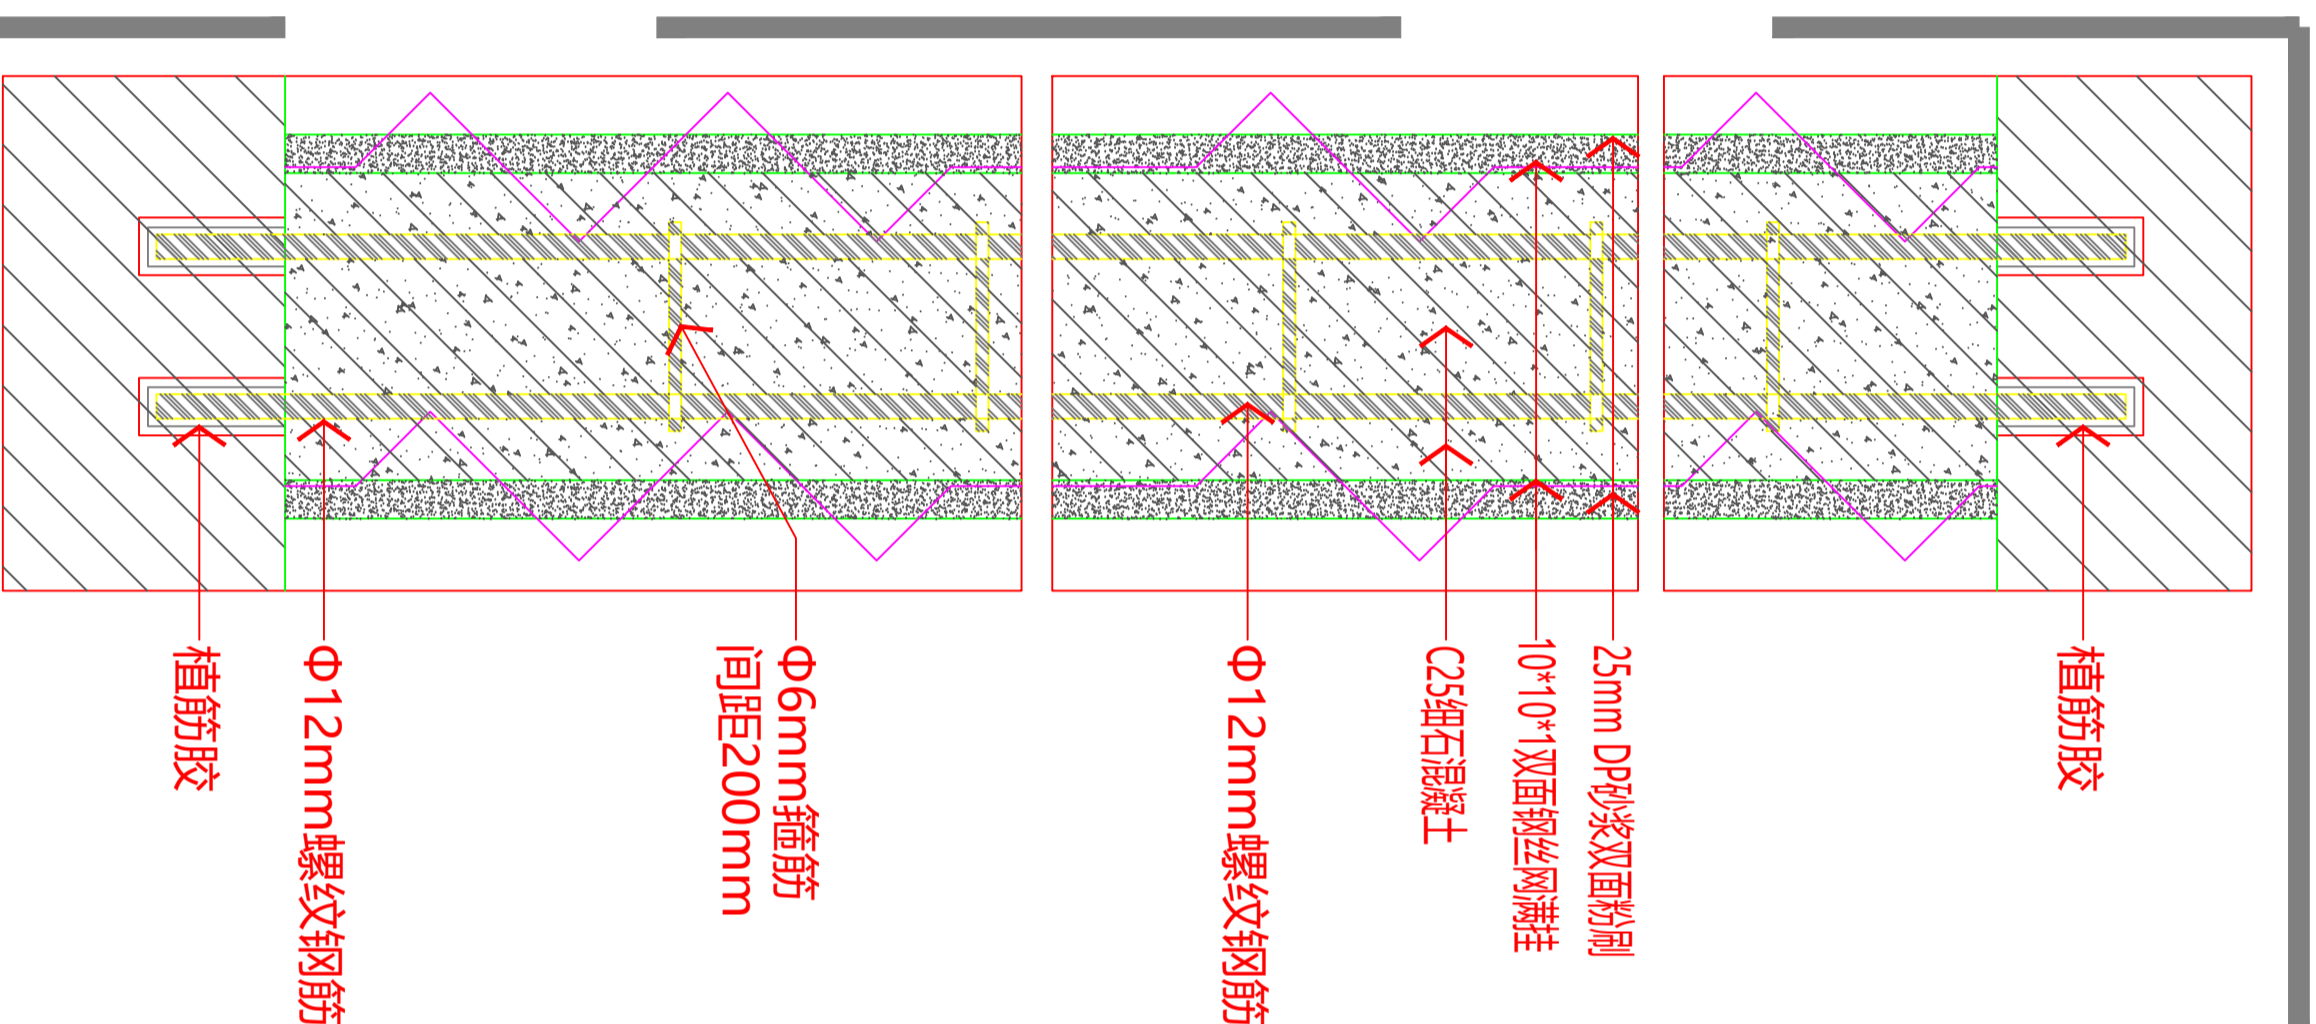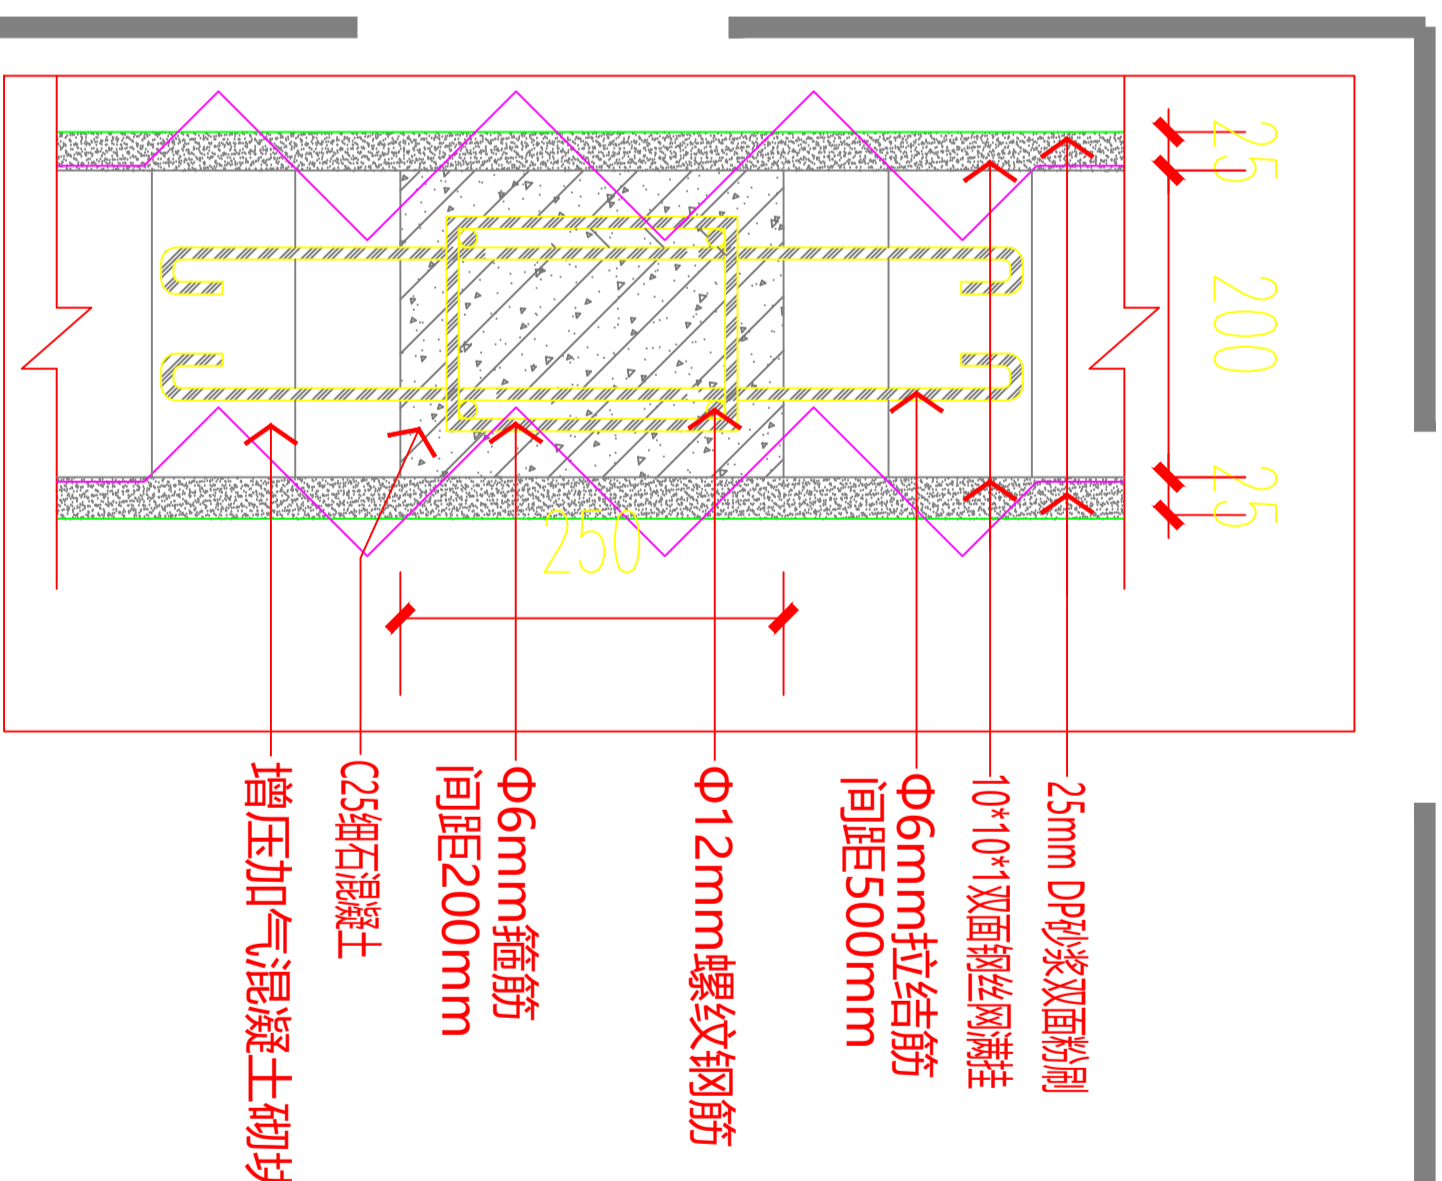

S117

节点图



图别 室施
图次 版次 A
图期 日期 2026

注意：
本图须经签署并加盖本公司专用出图章方为有效。
本施工图应经相关部门审批通过后方可施工。

备注

项目编码
S118
(扫码打印位置)

注册执业签章	
姓名	
注册证书号码	
注册印章号码	
审定	
审核	
项目负责	
专业负责	
校对	
设计	
建设单位	洋河公安分局
工程名称	地下1层-5层室内改造

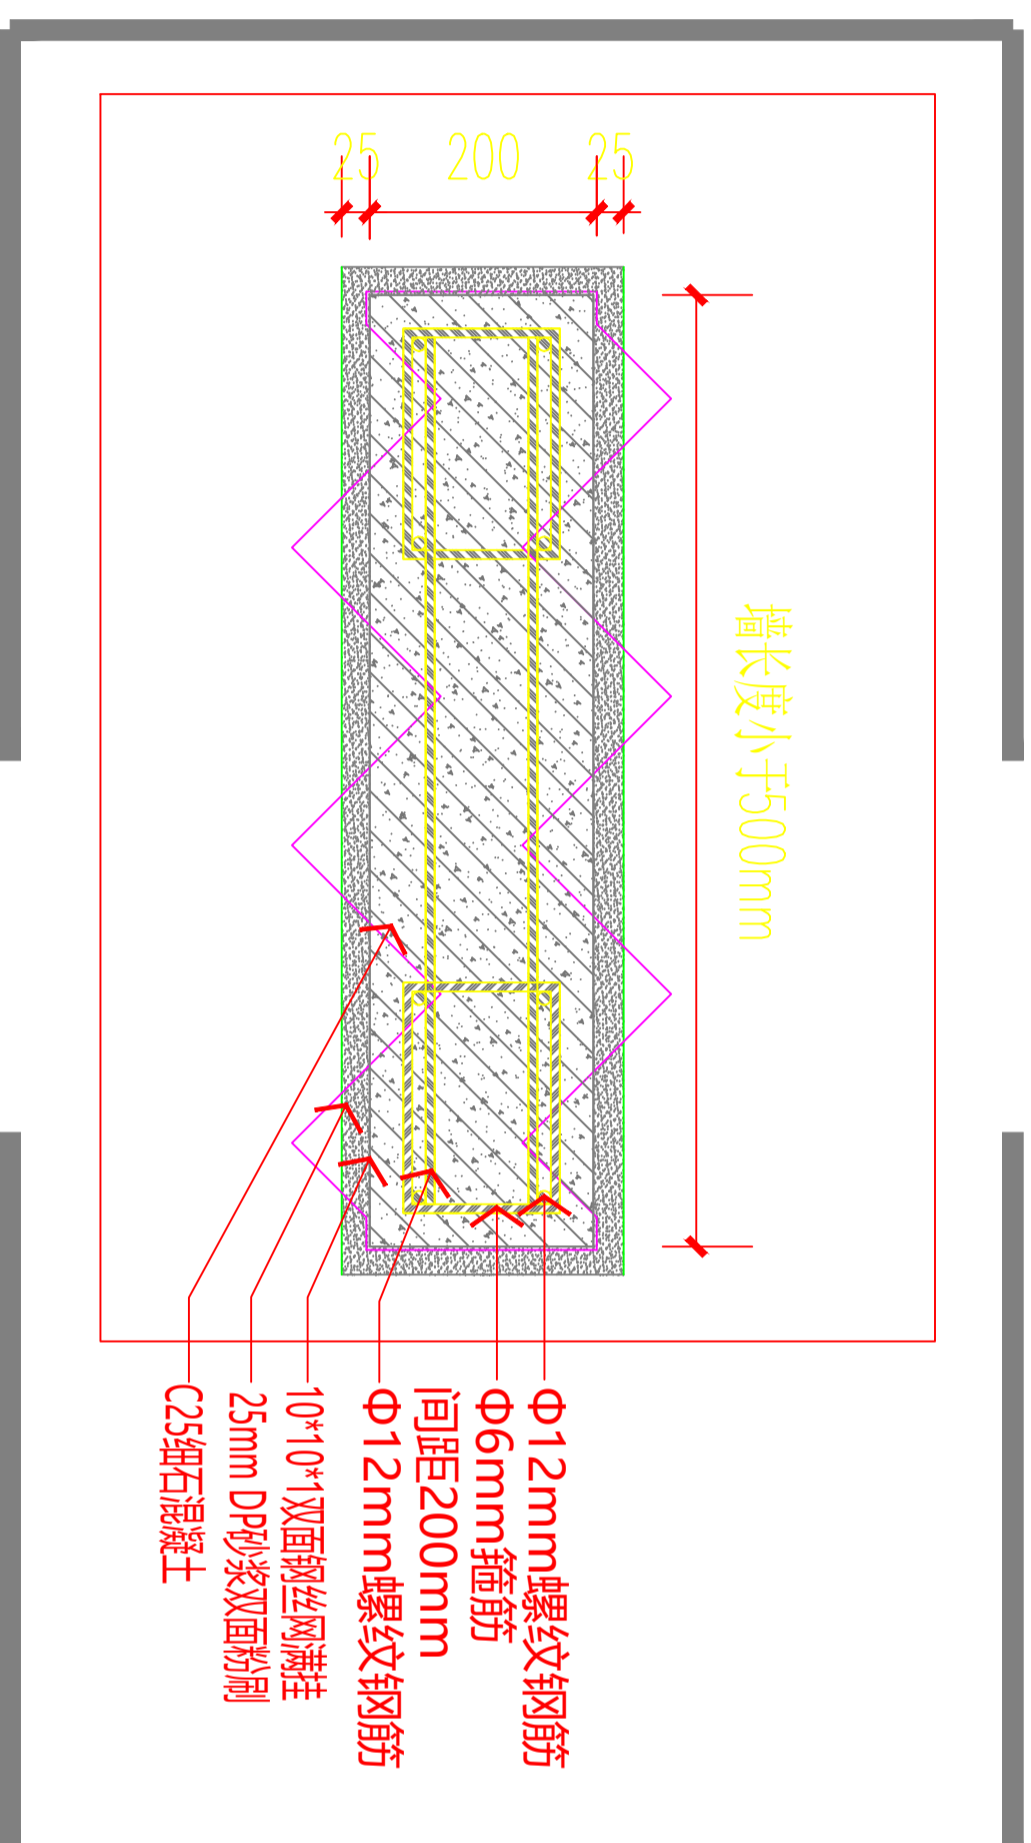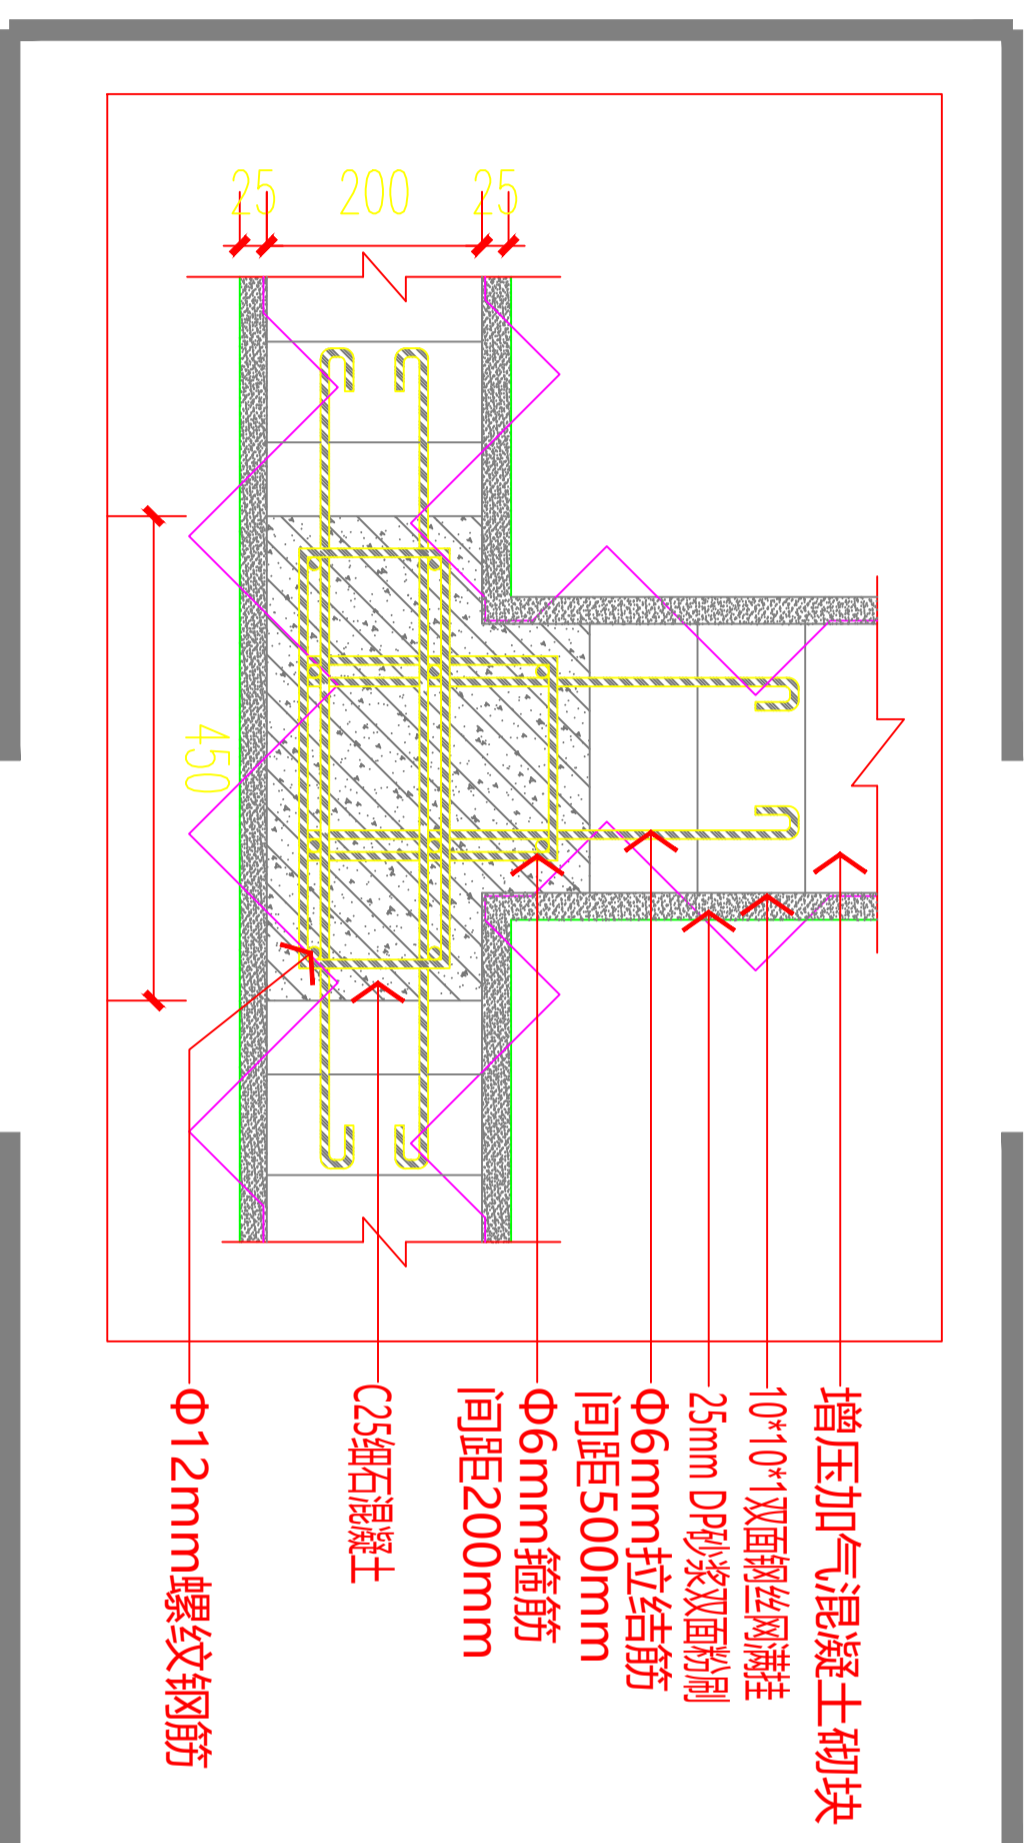

PLAN

S118

节点图

设计号	
图号	版次
图别	日期
室施	2026


注意：
本图须经签署并加盖本公司专用出图章方为有效。
本施工图应经相关部门审批通过后方可施工。

备注 说明

项目编号
S119
(扫码打印位置)

注册执业签章

姓名	
注册证书号码	
注册印章号码	
审定	
审核	
项目负责人	
专业负责人	
校对	
设计	
建设单位	洋河公安局
工程名称	地下1层-5层室内改造

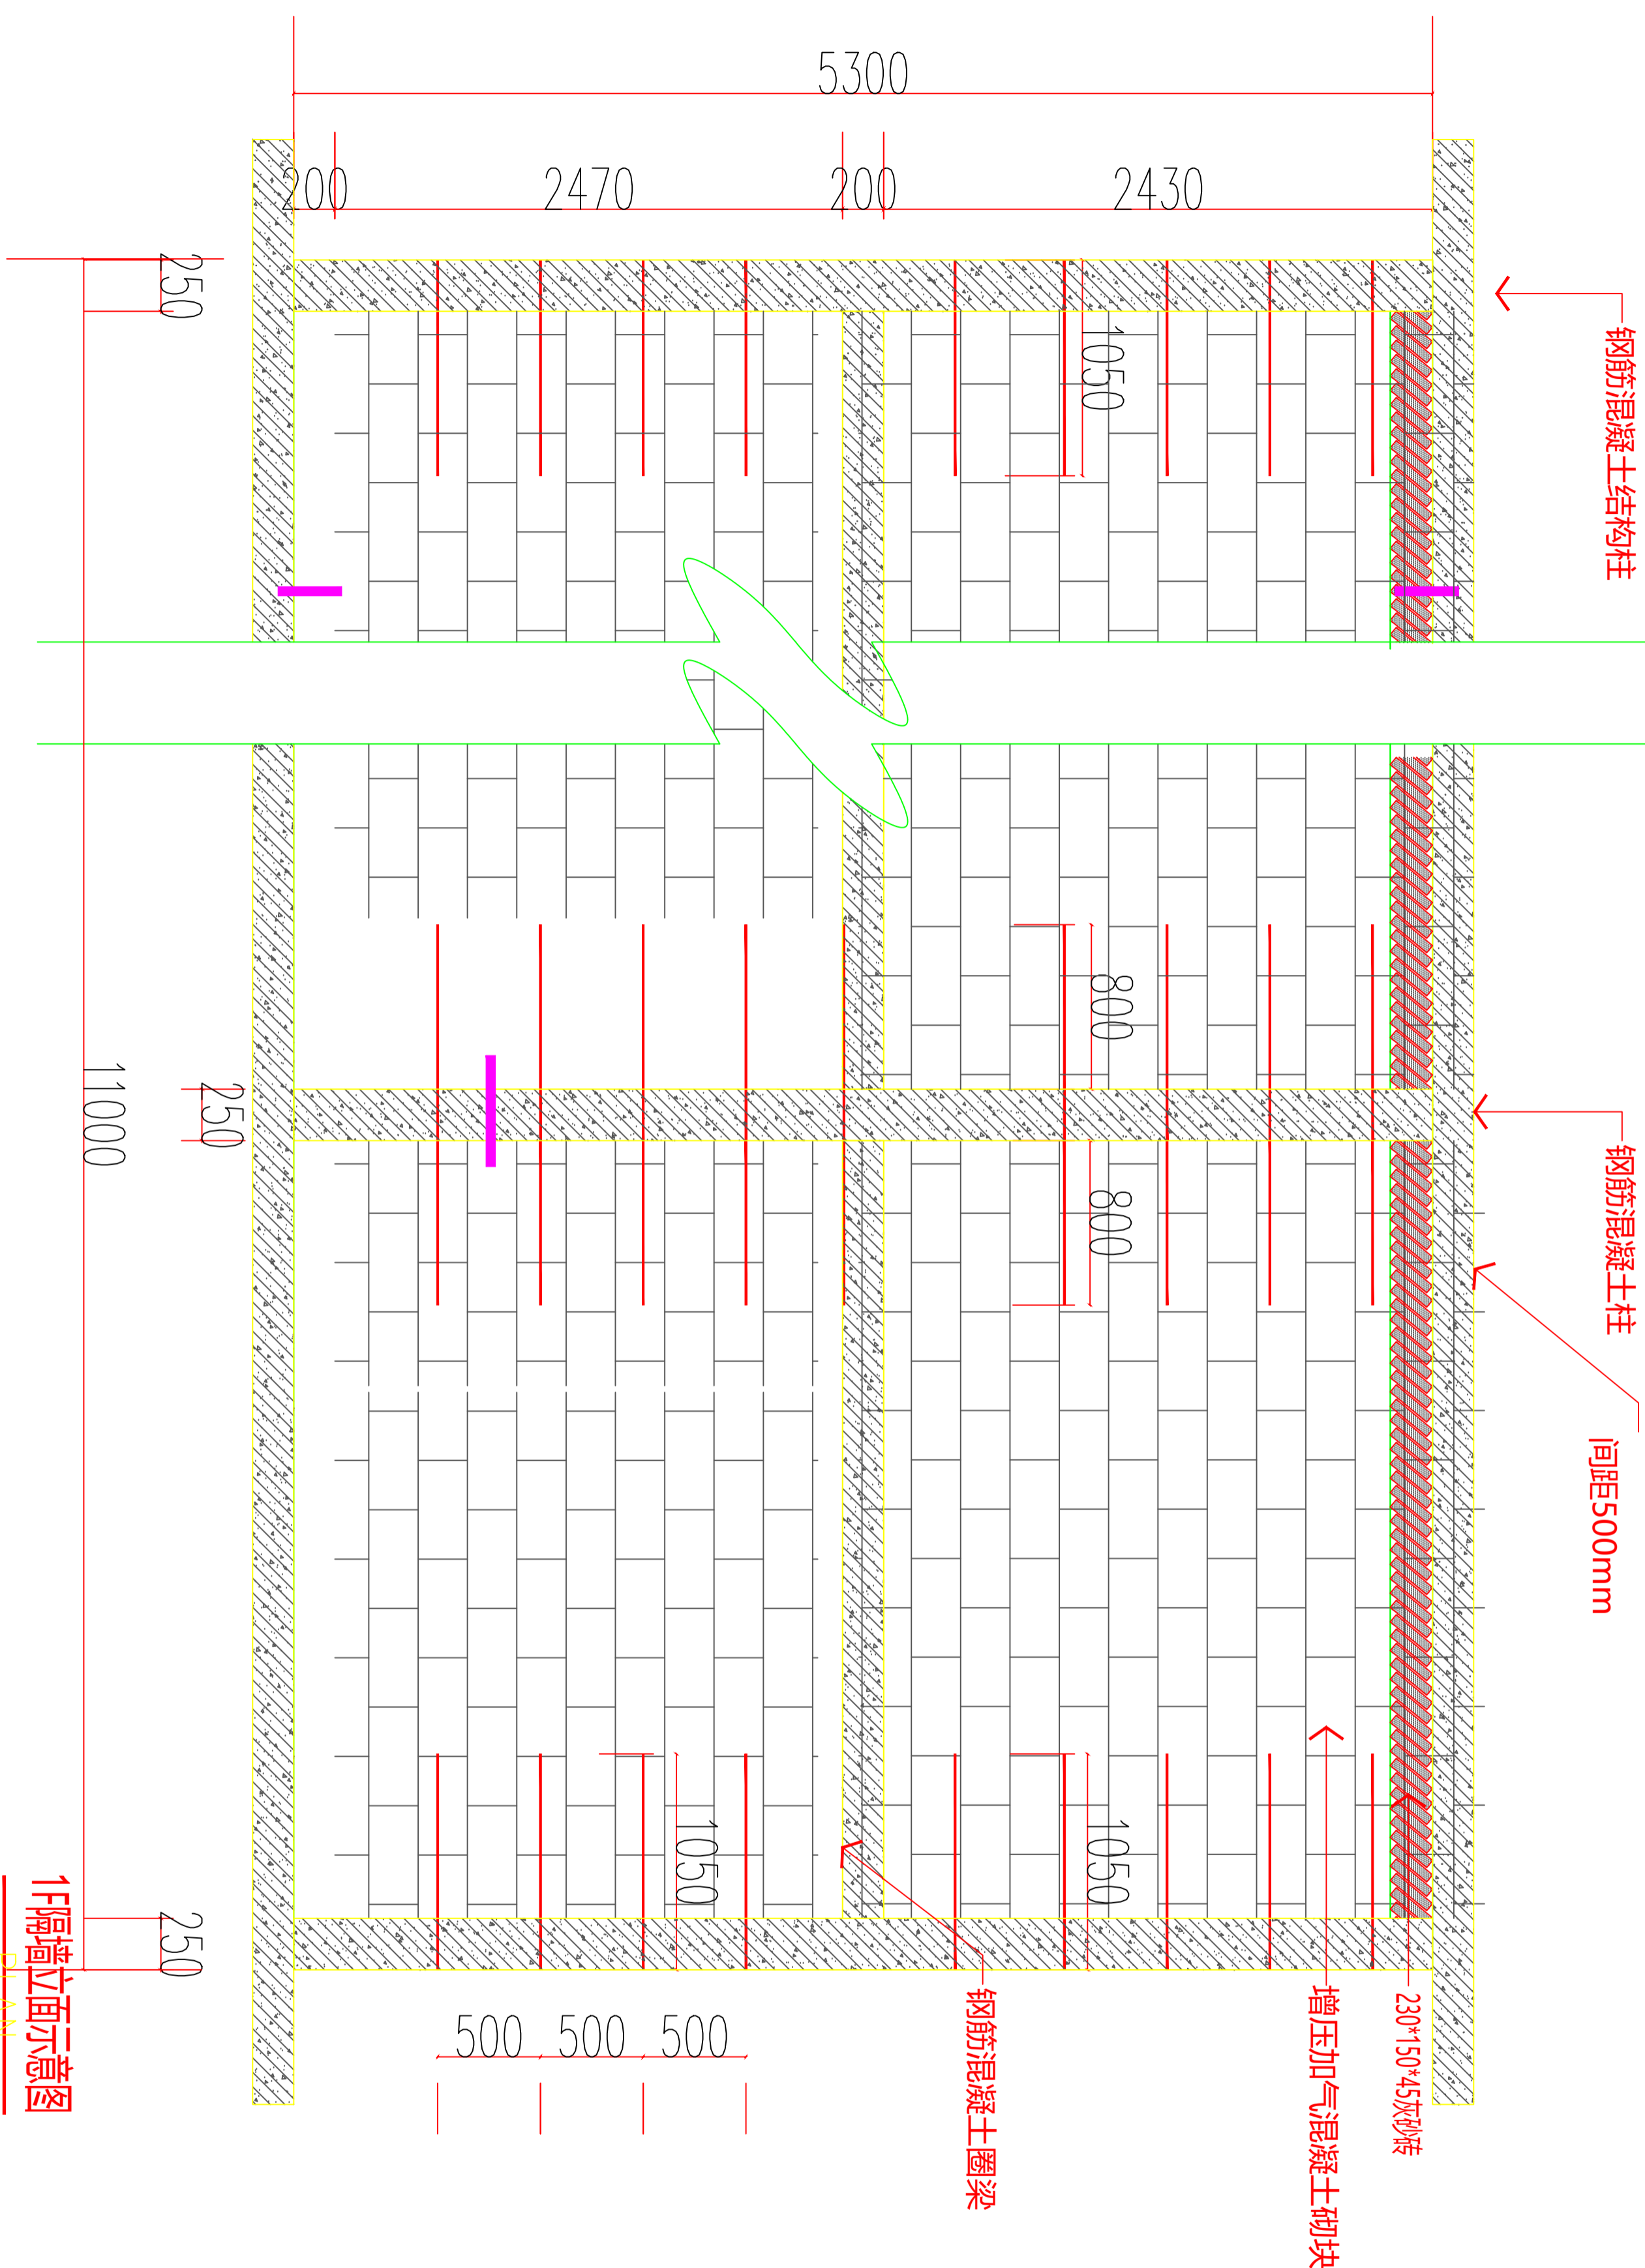

1F隔墙立面示意图
PLAN

S119

轴测图

设计号	
图号	
图别	室施
版次	A
日期	2026