

建设单位 Client

射阳县长荡镇人民政府

工程名称 Project

长荡镇胜利桥工业园区（西区）雨水管网改造提升项目

中京方正（北京）信息技术有限公司

工程设计 甲级 A111002861

工程设计 乙级 A211002868

出图专用章

中华人民共和国一级注册建筑师

姓名：肖光荣

注册号：1100286-010

有效期：至2027年10月



中京方正（北京）信息技术有限公司

Zhongjing Fangzheng(Beijing) Engineering Technology Co., Ltd.

建筑行业（建筑工程）甲级 A111002861

工程号

YCFZ-202604-011

Pjt. No.

日期

2026年04月

Date

图纸目录				
序号	图号	图纸名称	图幅	备注
1	建-01	室外管网设计说明	A3	
2	建-02	材料表	A3	
3	建-03	混凝土盖板明沟做法详图	A3	
4	建-04	沥青场地恢复做法断面图	A3	
5	建-05	纵断面图1	A3	
6	建-06	纵断面图2	A3	
7	建-07	总平面图	A3	
8	建-08	道路A平面图1	A3	
9	建-09	道路A平面图2	A3	
10	建-10	道路A平面图3	A3	
11	建-11	道路A平面图4	A3	
12	建-12	道路A平面图5	A3	
13	建-13	道路A平面图6	A3	
14	建-14	道路A平面图7	A3	
15	建-15	道路A平面图8	A3	
16	建-16	道路B平面图1	A3	
17	建-17	道路B平面图2	A3	
18	建-18	道路B平面图3	A3	
19	建-19	道路B平面图4	A3	
20	建-20	道路B平面图5	A3	
21	建-21	道路B平面图6	A3	
22	建-22	道路B平面图7	A3	
23	建-23	道路B平面图8	A3	
24	建-24	道路C平面图1	A3	
25	建-25	道路C平面图2	A3	
26	建-26	道路C平面图3	A3	
27	建-27	道路C平面图4	A3	
28	建-28	道路C平面图5	A3	
29	建-29	道路C平面图6	A3	
30	建-30	道路C平面图7	A3	
31	建-31	道路C平面图8	A3	
32	建-32	道路D平面图1	A3	
33	建-33	道路D平面图2	A3	
34	建-34	道路D平面图3	A3	
35	建-35	道路D平面图4	A3	

序号	图号	图纸名称	图幅	备注
36	建-36	道路D平面图5	A3	
37	建-37	道路D平面图6	A3	
38	建-38	道路E平面图1	A3	
39	建-39	道路E平面图2	A3	
40	建-40	道路E平面图3	A3	
41	建-41	道路E平面图4	A3	
42	建-42	道路E平面图5	A3	
43	建-43	道路E平面图6	A3	
44	建-44	道路E平面图7	A3	
45	建-45	道路E平面图8	A3	
46	建-46	道路E平面图9	A3	
47	建-47	道路E平面图10	A3	
48	建-48	道路E平面图11	A3	
49	建-49	道路E平面图12	A3	
50	建-50	道路E平面图13	A3	
51	建-51	道路E平面图14	A3	

中京方正（北京）信息技术有限公司  
 工程设计 甲级 A111002861  
 工程设计 乙级 A211002868  
 出图专用章

中华人民共和国一级注册建筑师  
 姓名：肖光荣  
 注册号：1100286-010  
 有效期至：至2027年10月



# 室外管网设计说明

## 1. 工程概况

本工程为胜利桥工业园区（西区）雨水管网改造提升项目。

## 2. 设计依据:

- (1) 地形图、道路施工图以及相关合同、资料；
- (2) 《室外排水设计规范》(GB50014-2006)2014版；
- (3) 《给水排水标准图集》国标，2012年合订本；
- (4) 《建筑给水排水制图标准》GB/T50106-2010；

3. 本工程图纸所注尺寸单位，除高程、管道长度以米计外，其余均以毫米计。

## 4. 施工方式

4.1. 采用开槽法施工。

### 4.2. 开槽施工

(1) 当沟槽采用机械开挖时，保留20cm土应用人工清槽，不得超挖，如超挖应进行地基处理；当有地下水时，应进行施工降水(将地下水降至槽底0.5米以下)确保干槽施工，当降水不力地基被扰动应进行地基处理。

(2) 沟槽回填：见详图

(3) 施工时必须保护现状地下管线，施工完毕验收后，道路路面应按原道路要求复原，并与周边路面接顺。

## 5. 管材、接口、基础

(1) 管材外观颜色应一致，内外壁光滑平整，无划伤、毛刺等缺陷；管材的断面要求：应平整且与管中心轴线垂直，管材长度方向不得有明显的弯曲。

(2) 雨水管选用钢丝网骨架PE塑料管(SN8)，接口采用密封橡胶圈承插接口(做法参见04S520)，管道基础及沟槽回填大样图详见WS-3。管材应符合《中华人民共和国城镇建设行业标准(CJ/T270-2007)》的要求。

## 6. 检查井

(1) 检查井选用图集均参照02S515《排水检查井》图集。

(2) 选用图集时必须严格按照图集说明的使用条件(管径、覆土深度、路面荷载等)。

## 7. 工程验收:

(1) 施工时应严格控制好管道基础高程和管内底高程，误差应符合现行《给水排水管道工程施工及验收规范》。

(2) 管道在隐蔽前应根据现行《给水排水管道工程施工及验收规范》(GB50268-2008)9.3条的要求进行闭水试验，闭水试验合格后后方可回填。

(3) 工程施工结束后，应会同有关部门进行竣工验收，并评定质量标准。


8. 其他：(1) 管道在施工过程中与其它管线交叉产生矛盾或有未预见情况，会同设计人员现场解决。

(2) 管道工程施工，应遵守国家和地方有关安全、劳动保护、防火、防爆、环境和文物保护等方面的规定。

(3) 施工中如有未预见情况请及时与我院联系。

(4) 现场施工时，应严格保护已有地下管线，因施工方损坏，施工方无偿修复。


(4) 本说明未尽事宜按现行有关规范、标准及规程执行。

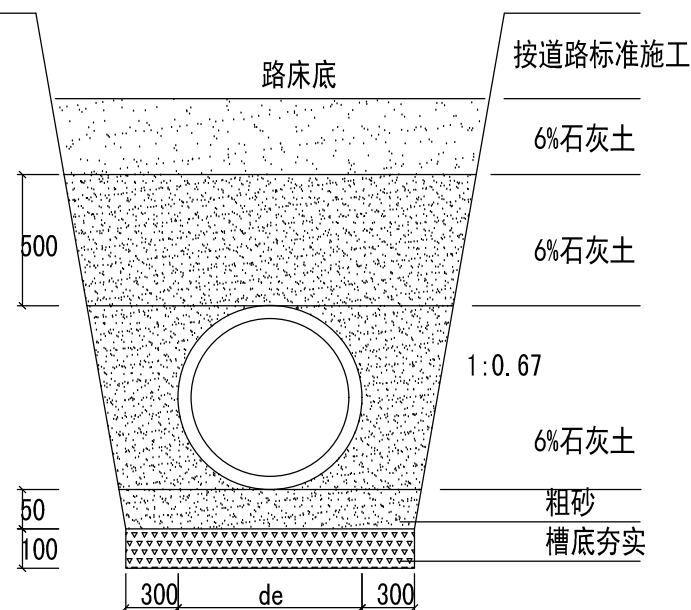

管道回填及基础图 1:20

1. 本图仅适用于管道开槽施工沟槽回填及基础图；
2. 图中尺寸：均以毫米计；
3. 除图中注明外均采用良质土回填。

图集参照表		
名称	参照图集	备注
φ1000圆形砖砌雨水检查井(盖板式)	02S515-12	混凝土预制井盖及井圈，承压等级D400
砖砌平算式单算雨水口	05S518-6	球墨铸铁井盖及井圈，承压等级D400
八字式管道出水口	95S517-3	

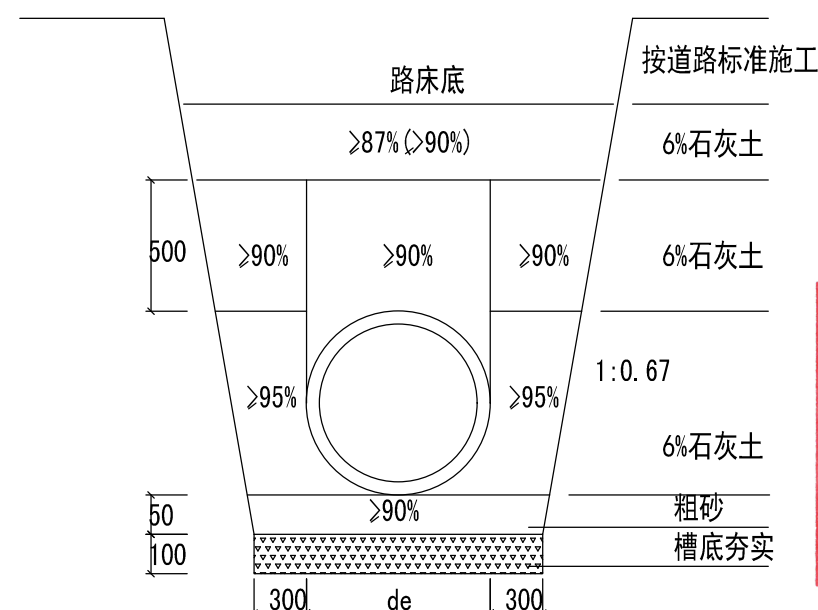

沟槽回填压实度要求示意图 1:20

设计阶段 Design Stage				
方案	初设	报规	招标	施工
		●		
人防	消防	园林	绿建	

出图专用章 SHADCL PROJECT SEAL

中京方正(北京)信息技术有限公司  
 工程设计 甲级 A111002861  
 工程设计 乙级 A211002868

出图专用章

未加盖本公司出图专用章无效 INVALID NO THE SPECIAL SEAL

注册执业章 REGISTERED SEAL

中华人民共和国一级注册建筑师  
 姓名：肖光荣  
 注册号：1100286-010  
 有效期：至2027年10月

中京方正(北京)信息技术有限公司  
 Zhongjing Fangzheng(Beijing) Engineering Technology Co., Ltd.

建筑行业(建筑工程)甲级 A111002861

项目负责人 Item Prin	肖光荣	肖光荣
专业负责人 Chief	肖光荣	肖光荣
审定 Approved	董志慧	董志慧
审核 Examined	杨敏	杨敏
校对 Checked	董志慧	董志慧
设计 Designed	赵航震	赵航震

建设单位 Client

射阳县长荡镇人民政府

工程名称 Project

长荡镇胜利桥工业园区(西区)雨水管网改造提升项目

子项 Sub Item

图名 Title

室外管网设计说明

工程号 Pjt. No.	YCFZ-202604-011	专业 Dept.	给排水
比例 Scale	见图	图号 Dwg. No.	建-01
版本 Version		日期 Date	2026年04月

设计阶段 Design Stage				
方案	初设	报规	招标	施工
		●		
人防	消防	园林	绿建	

出图专用章 SHADCL PROJECT SEAL

中京方正(北京)信息技术有限公司  
工程设计 甲级 A111002861  
工程设计 乙级 A211002868  
出图专用章  
未加盖本公司出图专用章无效 INVALID IN THE SPECIAL SEAL

注册执业章 REGISTERED SEAL

中华人民共和国一级注册建筑师  
姓名: 肖光荣  
注册号: 1100286-010  
有效期至: 至2027年10月

中京方正(北京)信息技术有限公司  
Zhongjing Fangzheng(Beijing) Engineering Technology Co., Ltd.  
建筑行业(建筑工程)甲级 A111002861

项目负责人 Item Prin	肖光荣	肖光荣
专业负责人 Chief	肖光荣	肖光荣
审定 Approved	董志慧	董志慧
审核 Examined	杨敏	杨敏
校对 Checked	董志慧	董志慧
设计 Designed	赵航震	赵航震

建设单位 Client  
射阳县长荡镇人民政府

工程名称 Project  
长荡镇胜利桥工业园区(西区)雨水管网改造提升项目

子项 Sub Item


图名 Title  
材料表

工程号 Pjt.No.	YCFZ-202604-011	专业 Dept.	给排水
比例 Scale	见图	图号 Dwg.No.	建-02
版本 Version		日期 Date	2026年04月


材料表

序号	图例	名称	规格	单位	数量	备注
1	DN200 1278.13m	聚乙烯双壁波纹管	DN200	米	457.50	SN8
	DN400 1278.13m	HDPE实壁管	DN400	米	548.66	
2	DN400 1390.55m	聚乙烯双壁波纹管	DN400	米	318.36	SN8
3	DN600 1390.55m	聚乙烯双壁波纹管	DN600	米	486.64	SN8
4	○	φ1000圆形砖砌雨水检查井(盖板式)	φ1000	个	15	混凝土预制井盖及井圈,承压等级D400
5	■	砖砌平算式单算雨水口		个	29	球墨铸铁井盖及井圈,承压等级D400
6	∩	八字式管道出水口	DN600	座	2	砖砌
7		盖板明沟(混凝土盖板)	2824.23	米		
9		沥青场地拆除	3033.98	平方米		机械切缝拆除,厚度总计300mm
10		沥青场地拆除恢复	658.39	平方米		做法见详图

\* 本图纸版权归属中京方正(北京)信息技术有限公司所有。  
\* 本图纸需手续齐全方可用于施工。

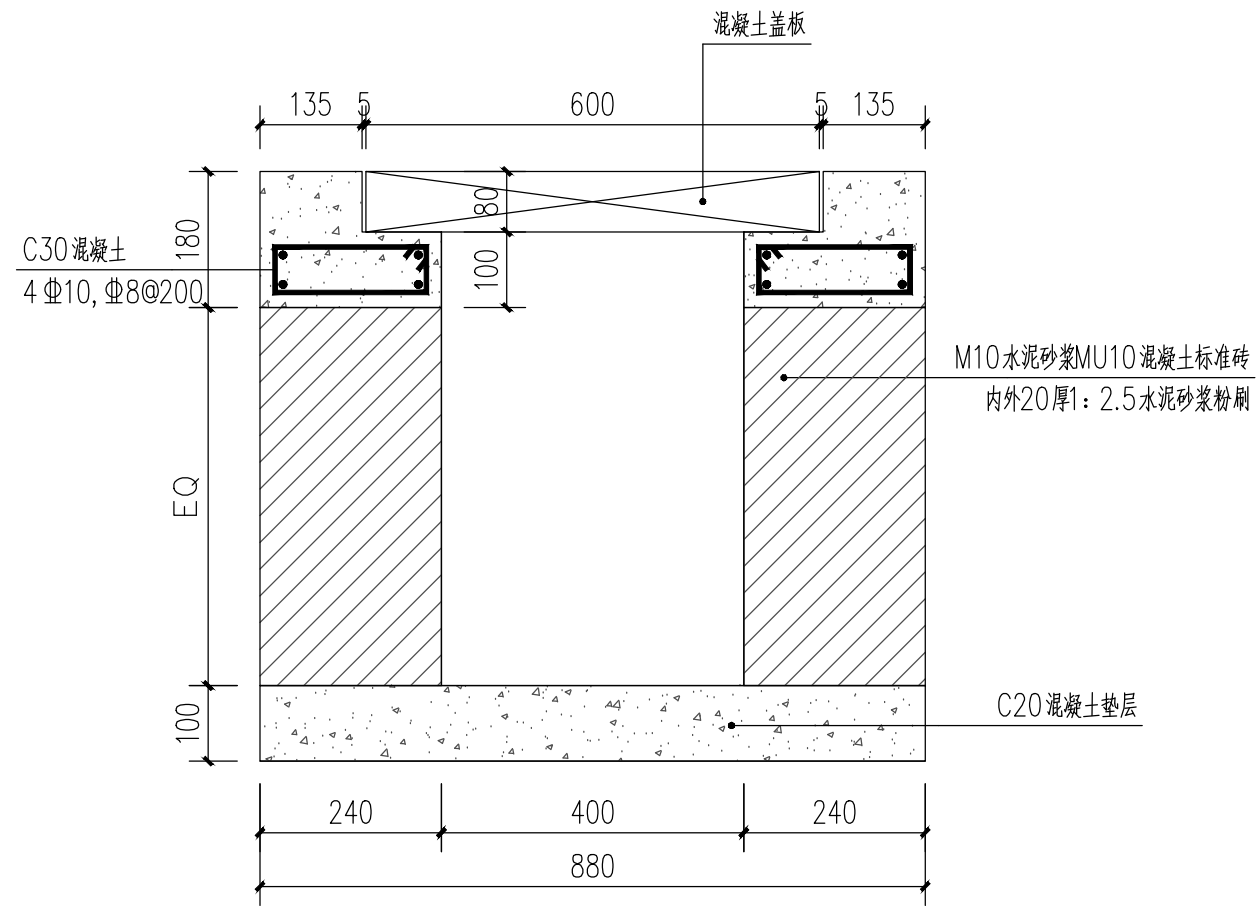


混凝土盖板明沟做法详图 1:10

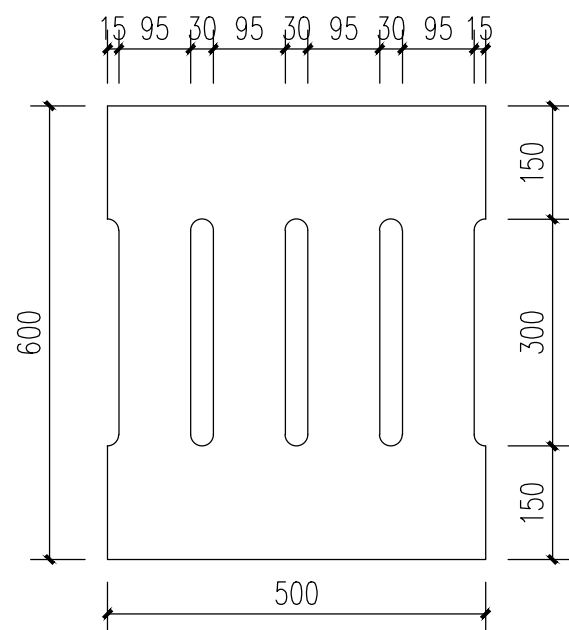

混凝土盖板平面图 1:10

注: 板厚80mm

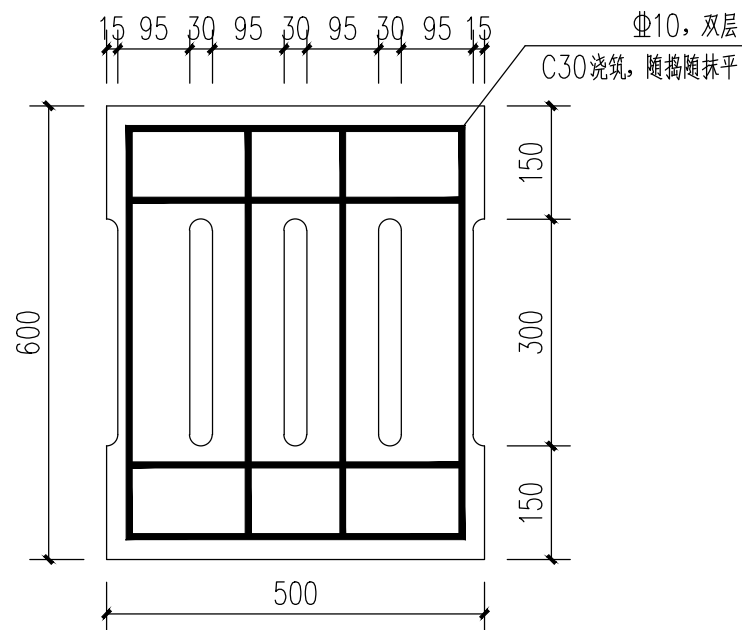

混凝土盖板配筋平面图 1:10

设计阶段 Design Stage				
方案	初设	报规	招标	施工
		●		
人防	消防	园林	绿建	

出图专用章 SHADCL PROJECT SEAL

**中京方正(北京)工程技术有限公司**  
 工程设计 甲级 A111002861  
 工程设计 乙级 A211002868  
**出图专用章**  
 未加盖本公司出图专用章无效 INVALID WITHOUT THE SPECIAL SEAL

注册执业章 REGISTERED SEAL

**中华人民共和国一级注册建筑师**  
 姓名: 肖光荣  
 注册号: 1100286-010  
 有效期: 至2027年10月

**中京方正(北京)工程技术有限公司**  
 Zhongjing Fangzheng(Beijing) Engineering Technology Co., Ltd.  
 建筑行业(建筑工程)甲级 A111002861

项目负责人 Item Prin	肖光荣	
专业负责人 Chief	肖光荣	
审定 Approved	董志慧	
审核 Examined	杨敏	
校对 Checked	董志慧	
设计 Designed	赵航震	

建设单位 Client  
 射阳县长荡镇人民政府

工程名称 Project  
 长荡镇胜利桥工业园区(西区)雨水管网改造提升项目

子项 Sub Item

图名 Title  
 混凝土盖板明沟做法详图

工程号 Pjt. No.	YCFZ-202604-011	专业 Dept.	给排水
比例 Scale	见图	图号 Dwg. No.	建-03
版本 Version		日期 Date	2026年04月

\* 本图纸版权归属中京方正(北京)工程技术有限公司所有。  
 \* 本图纸需手续齐全方可用于施工。

设计阶段 Design Stage				
方案	初设	报规	招标	施工
		●		
人防	消防	园林	绿建	

出图专用章 SHADCL PROJECT SEAL

中京方正（北京）信息技术有限公司  
工程设计 甲级 A111002861  
工程设计 乙级 A211002868

出图专用章

未加盖本公司出图专用章无效 INVALID WITHOUT THE SPECIAL SEAL

注册执业章 REGISTERED SEAL

中华人民共和国一级注册建筑师  
姓名：肖光荣  
注册号：1100286-010  
有效期：至2027年10月

中京方正（北京）信息技术有限公司  
Zhongjing Fangzheng(Beijing) Engineering Technology Co., Ltd.  
建筑行业（建筑工程）甲级 A111002861

项目负责人 Item Prin	肖光荣	肖光荣
专业负责人 Chief	肖光荣	肖光荣
审定 Approved	董志慧	董志慧
审核 Examined	杨敏	杨敏
校对 Checked	董志慧	董志慧
设计 Designed	赵航震	赵航震

建设单位 Client

射阳县长荡镇人民政府

工程名称 Project


长荡镇胜利桥工业园区（西区）雨水管网改造提升项目

子项 Sub Item

图名 Title

沥青场地恢复做法断面图

工程号 Pjt. No.	YCFZ-202604-011	专业 Dept.	给排水
比例 Scale	见图	图号 Dwg. No.	建-04
版本 Version		日期 Date	2026年04月

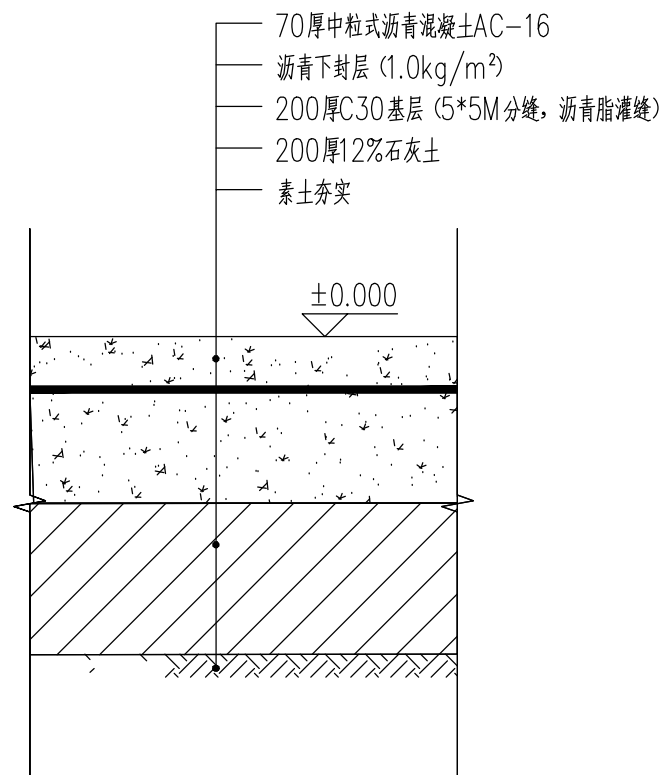


沥青场地恢复做法断面图 1:10

注：回填土每20公分，分层夯实，密实度不小于0.93

\* 本图纸版权归属中京方正（北京）信息技术有限公司所有。  
\* 本图纸需手续齐全方可用于施工。

\* 本图纸版权归属中京方正（北京）信息技术有限公司所有。  
\* 本图纸需手续齐全方可用于施工。

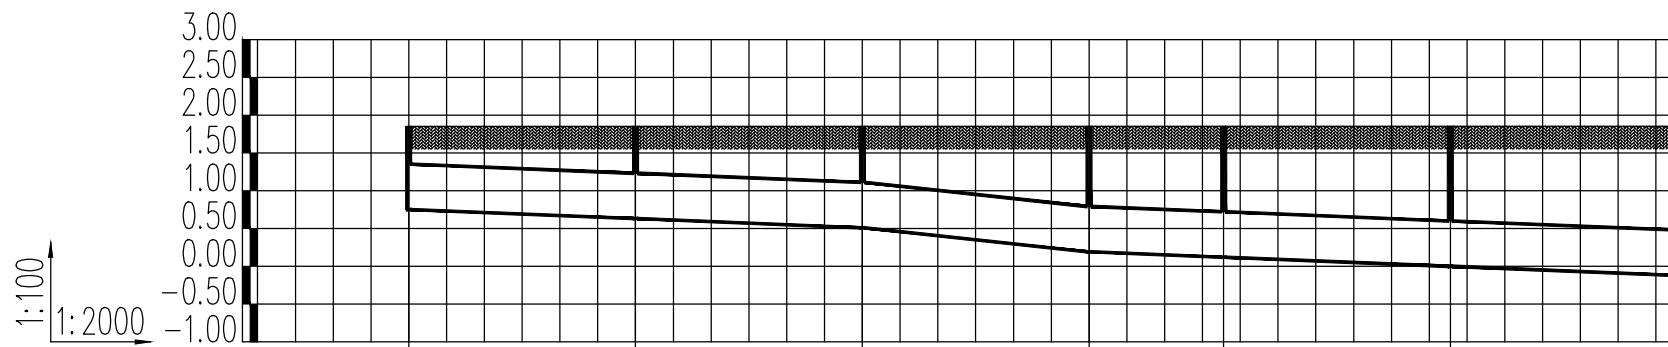

井编号	Y9	Y10	Y11	Y12	Y13	Y14	Y15
设计地面标高 (m)	1.850	1.850	1.850	1.850	1.850	1.850	1.850
埋设深度 (m)	1.100	1.220	1.340	1.660	1.731	1.851	1.971
覆土厚度 (m)	0.700	0.820	0.940	1.060	1.131	1.251	1.371
管内底标高 (m)	0.750	0.630	0.510	0.390 0.190	0.119	-0.001	-0.121
管道长度 (m)	60.00	60.00	60.00	35.58	60.00	60.00	
管径 (mm)	400	400	400	600	600	600	
管道坡度	0.002	0.002	0.002	0.002	0.002	0.002	
备注							

纵断面图1

设计阶段 Design Stage				
方案	初设	报规	招标	施工
		●		
人防	消防	园林	绿建	

出图专用章 SHADCL PROJECT SEAL

中京方正（北京）信息技术有限公司  
工程设计 甲级 A111002861  
工程设计 乙级 A211002868

出图专用章

未加盖本公司出图专用章无效 INVALID WITHOUT THE SPECIAL SEAL

注册执业章 REGISTERED SEAL

中华人民共和国一级注册建筑师

姓名: 肖光荣

注册号: 1100286-010

有效期: 至2027年10月



中京方正（北京）信息技术有限公司  
Zhongjing Fangzheng (Beijing) Engineering Technology Co., Ltd.

建筑行业（建筑工程）甲级 A111002861

项目负责人 Item Prin	肖光荣	肖光荣
专业负责人 Chief	肖光荣	肖光荣
审定 Approved	董志慧	董志慧
审核 Examined	杨敏	杨敏
校对 Checked	董志慧	董志慧
设计 Designed	赵航震	赵航震

建设单位 Client

射阳县长荡镇人民政府

工程名称 Project

长荡镇胜利桥工业园区（西区）雨水管网改造提升项目

子项 Sub Item

图名 Title

纵断面图1

工程号 Pjt. No.	YCFZ-202604-011	专业 Dept.	给排水
比例 Scale	见图	图号 Dwg. No.	建-05
版本 Version		日期 Date	2026年04月

设计阶段 Design Stage				
方案	初设	报规	招标	施工
		●		
人防	消防	园林	绿建	

出图专用章 SHADCL PROJECT SEAL

中京方正(北京)信息技术有限公司  
 工程设计 甲级 A111002861  
 工程设计 乙级 A211002868

出图专用章  
 未加盖本公司出图专用章无效 INVALID NO THE SPECIAL SEAL

注册执业章 REGISTERED SEAL

中华人民共和国一级注册建筑师  
 姓名: 肖光荣  
 注册号: 1100286-010  
 有效期: 至2027年10月

中京方正(北京)信息技术有限公司  
 Zhongjing Fangzheng(Beijing) Engineering Technology Co., Ltd.  
 建筑行业(建筑工程)甲级 A111002861

项目负责人 Item Prin	肖光荣	肖光荣
专业负责人 Chief	肖光荣	肖光荣
审定 Approved	董志慧	董志慧
审核 Examined	杨敏	杨敏
校对 Checked	董志慧	董志慧
设计 Designed	赵航震	赵航震


建设单位 Client  
 射阳县长荡镇人民政府

工程名称 Project  
 长荡镇胜利桥工业园区(西区)雨水管网改造提升项目

子项 Sub Item

图名 Title  
 纵断面图2


工程号 Pjt. No.	YCFZ-202604-011	专业 Dept.	给排水
比例 Scale	见图	图号 Dwg. No.	建-06
版本 Version		日期 Date	2026年04月

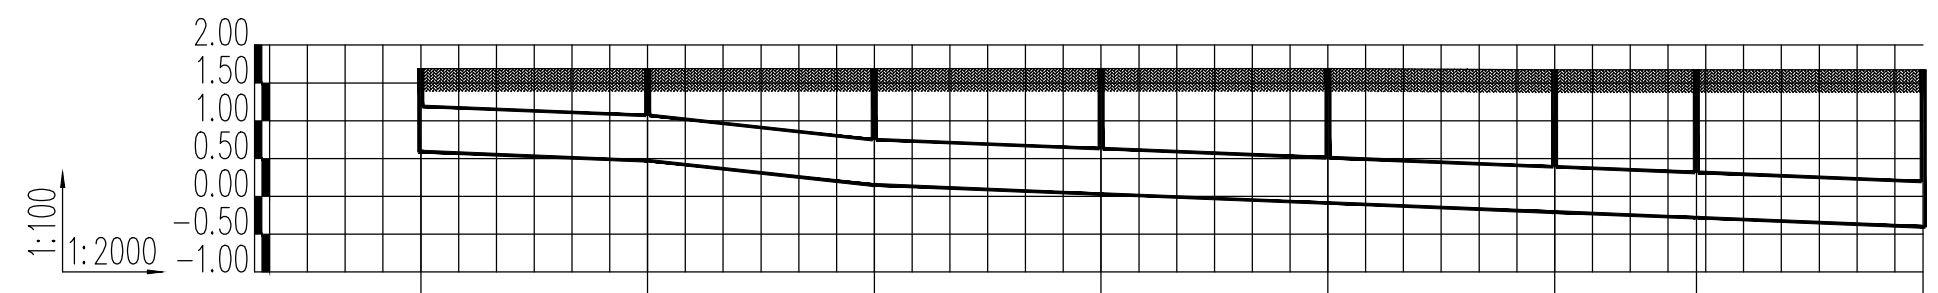

井编号	Y1	Y2	Y3	Y4	Y5	Y6	Y7	Y8
设计地面标高(m)	1.690	1.690	1.690	1.690	1.690	1.670	1.670	1.670
埋设深度(m)	1.100	1.220	1.540	1.660	1.780	1.880	1.955	2.075
覆土厚度(m)	0.700	0.820	0.940	1.060	1.180	1.280	1.355	1.475
管内底标高(m)	0.590	0.470	0.350 0.150	0.030	-0.090	-0.210	-0.285	-0.405
管道长度(m)	60.00	60.00	60.00	60.00	60.00	37.49	60.00	
管径(mm)	400	400	600	600	600	600	600	
管道坡度	0.002	0.002	0.002	0.002	0.002	0.002	0.002	
备注								

纵断面图2

\* 本图纸版权归属中京方正(北京)信息技术有限公司所有。  
 \* 本图纸需手续齐全方可用于施工。

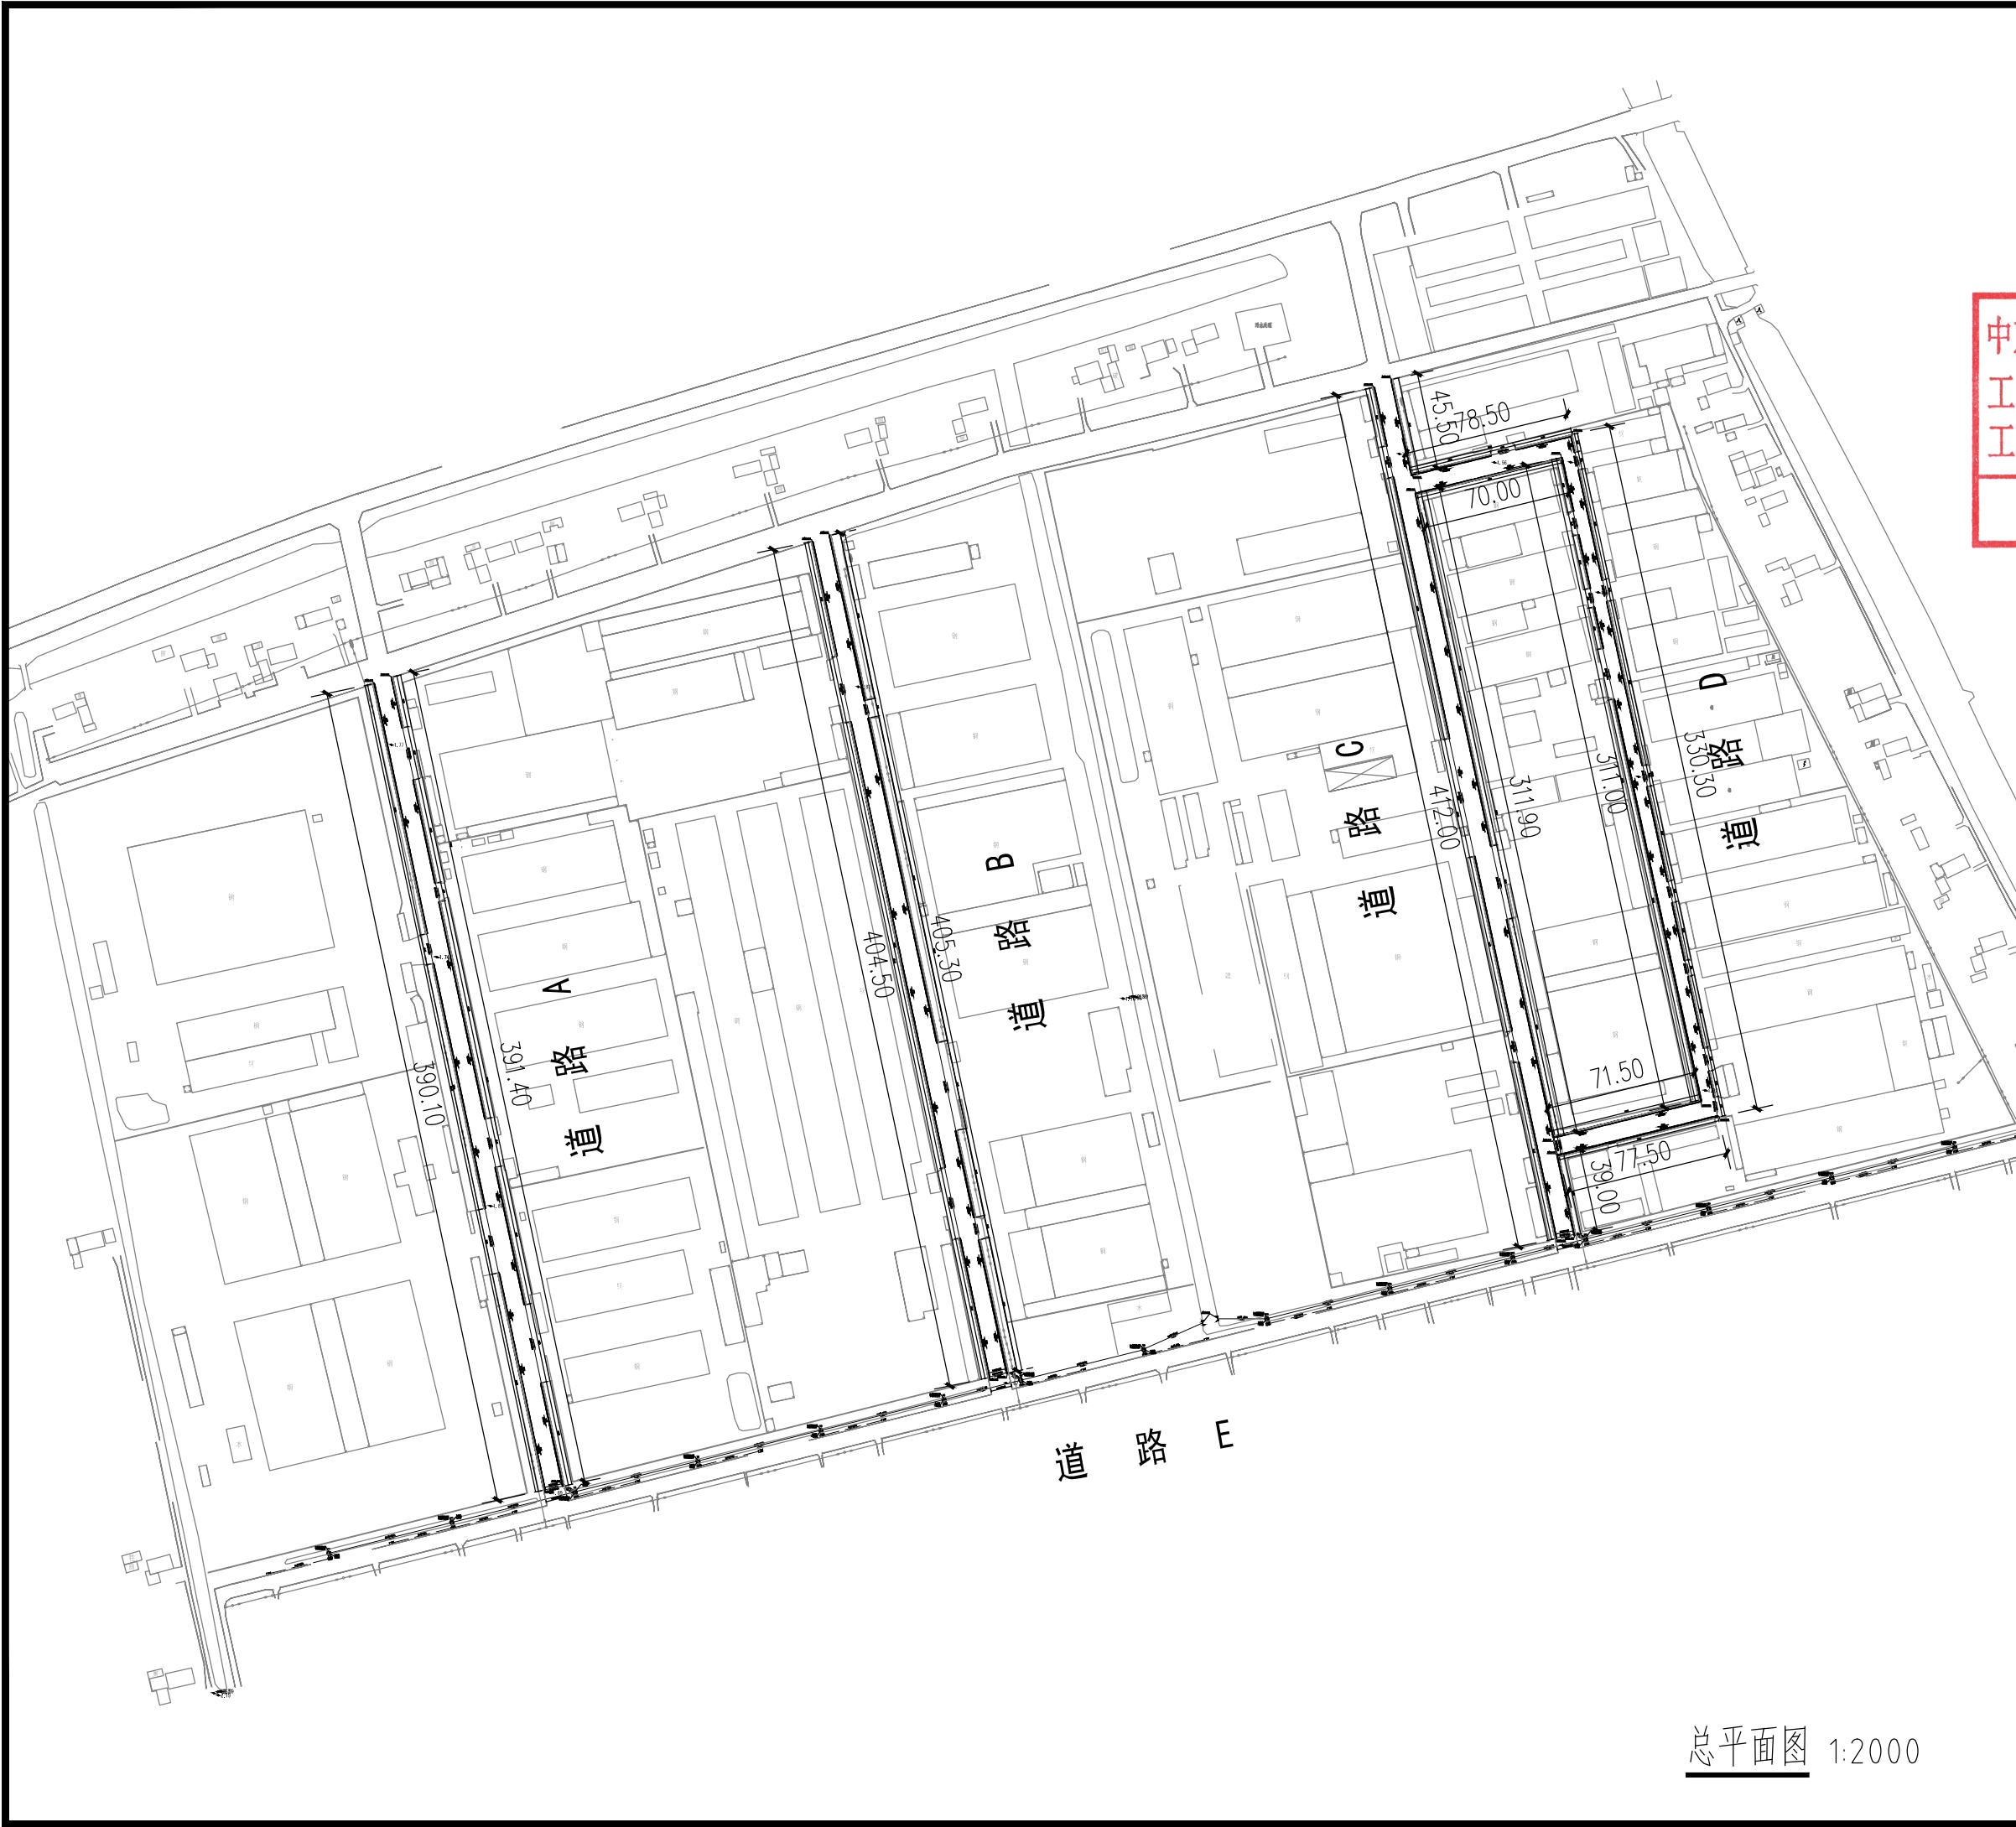

设计阶段 Design Stage				
方案	初设	报规	招标	施工
		●		
人防	消防	园林	绿建	

出图专用章 SHADCL PROJECT SEAL

中京方正(北京)信息技术有限公司  
 工程设计 甲级 A111002861  
 工程设计 乙级 A211002868

出图专用章  
未加盖本公司出图专用章无效 INVALID NO THE SPECIAL SEAL

注册执业章 REGISTERED SEAL

中华人民共和国一级注册建筑师  
 姓名: 肖光荣  
 注册号: 1100286-010  
 有效期: 至2027年10月

中京方正(北京)信息技术有限公司  
 Zhongjing Fangzheng(Beijing) Engineering Technology Co., Ltd.  
 建筑行业(建筑工程)甲级 A111002861

项目负责人 Item Prin	肖光荣	肖光荣
专业负责人 Chief	肖光荣	肖光荣
审定 Approved	董志慧	董志慧
审核 Examined	杨敏	杨敏
校对 Checked	董志慧	董志慧
设计 Designed	赵航震	赵航震

建设单位 Client  
 射阳县长荡镇人民政府

工程名称 Project  
 长荡镇胜利桥工业园区(西区)雨水管网改造提升项目

子项 Sub Item

图名 Title  
 总平面图

工程号 Pjt. No.	YCFZ-202604-011	专业 Dept.	给排水
比例 Scale	见图	图号 Dwg. No.	建-07
版本 Version		日期 Date	2026年04月

总平面图 1:2000

\* 本图纸版权归属中京方正(北京)信息技术有限公司所有。  
 \* 本图纸需手续齐全方可用于施工。



设计阶段 Design Stage				
方案	初设	报规	招标	施工
		●		
人防	消防	园林	绿建	

出图专用章 SHADCL PROJECT SEAL

中京方正(北京)信息技术有限公司  
工程设计 甲级 A111002861  
工程设计 乙级 A211002868  
出图专用章  
未加盖本公司出图专用章无效 INVALID NO THE SPECIAL SEAL

注册执业章 REGISTERED SEAL

中华人民共和国一级注册建筑师  
姓名: 肖光荣  
注册号: 1100286-010  
有效期至: 至2027年10月

中京方正(北京)信息技术有限公司  
Zhongjing Fangzheng(Beijing) Engineering Technology Co., Ltd.

建筑行业(建筑工程)甲级 A111002861

项目负责人 Item Prin	肖光荣	肖光荣
专业负责人 Chief	肖光荣	肖光荣
审定 Approved	董志慧	董志慧
审核 Examined	杨敏	杨敏
校对 Checked	董志慧	董志慧
设计 Designed	赵航震	赵航震

建设单位 Client

射阳县长荡镇人民政府

工程名称 Project

长荡镇胜利桥工业园区(西区)雨水管网改造提升项目

子项 Sub Item

图名 Title


道路A平面图1

工程号 Pjt. No.	YCFZ-202604-011	专业 Dept.	给排水
比例 Scale	见图	图号 Dwg. No.	建-08
版本 Version		日期 Date	2026年04月

\* 本图纸版权归属中京方正(北京)信息技术有限公司所有。  
\* 本图纸需手续齐全方可用于施工。

道路A平面图1 1:200

\* 本图纸版权归属中京方正（北京）信息技术有限公司所有。  
\* 本图纸需手续齐全方可用于施工。

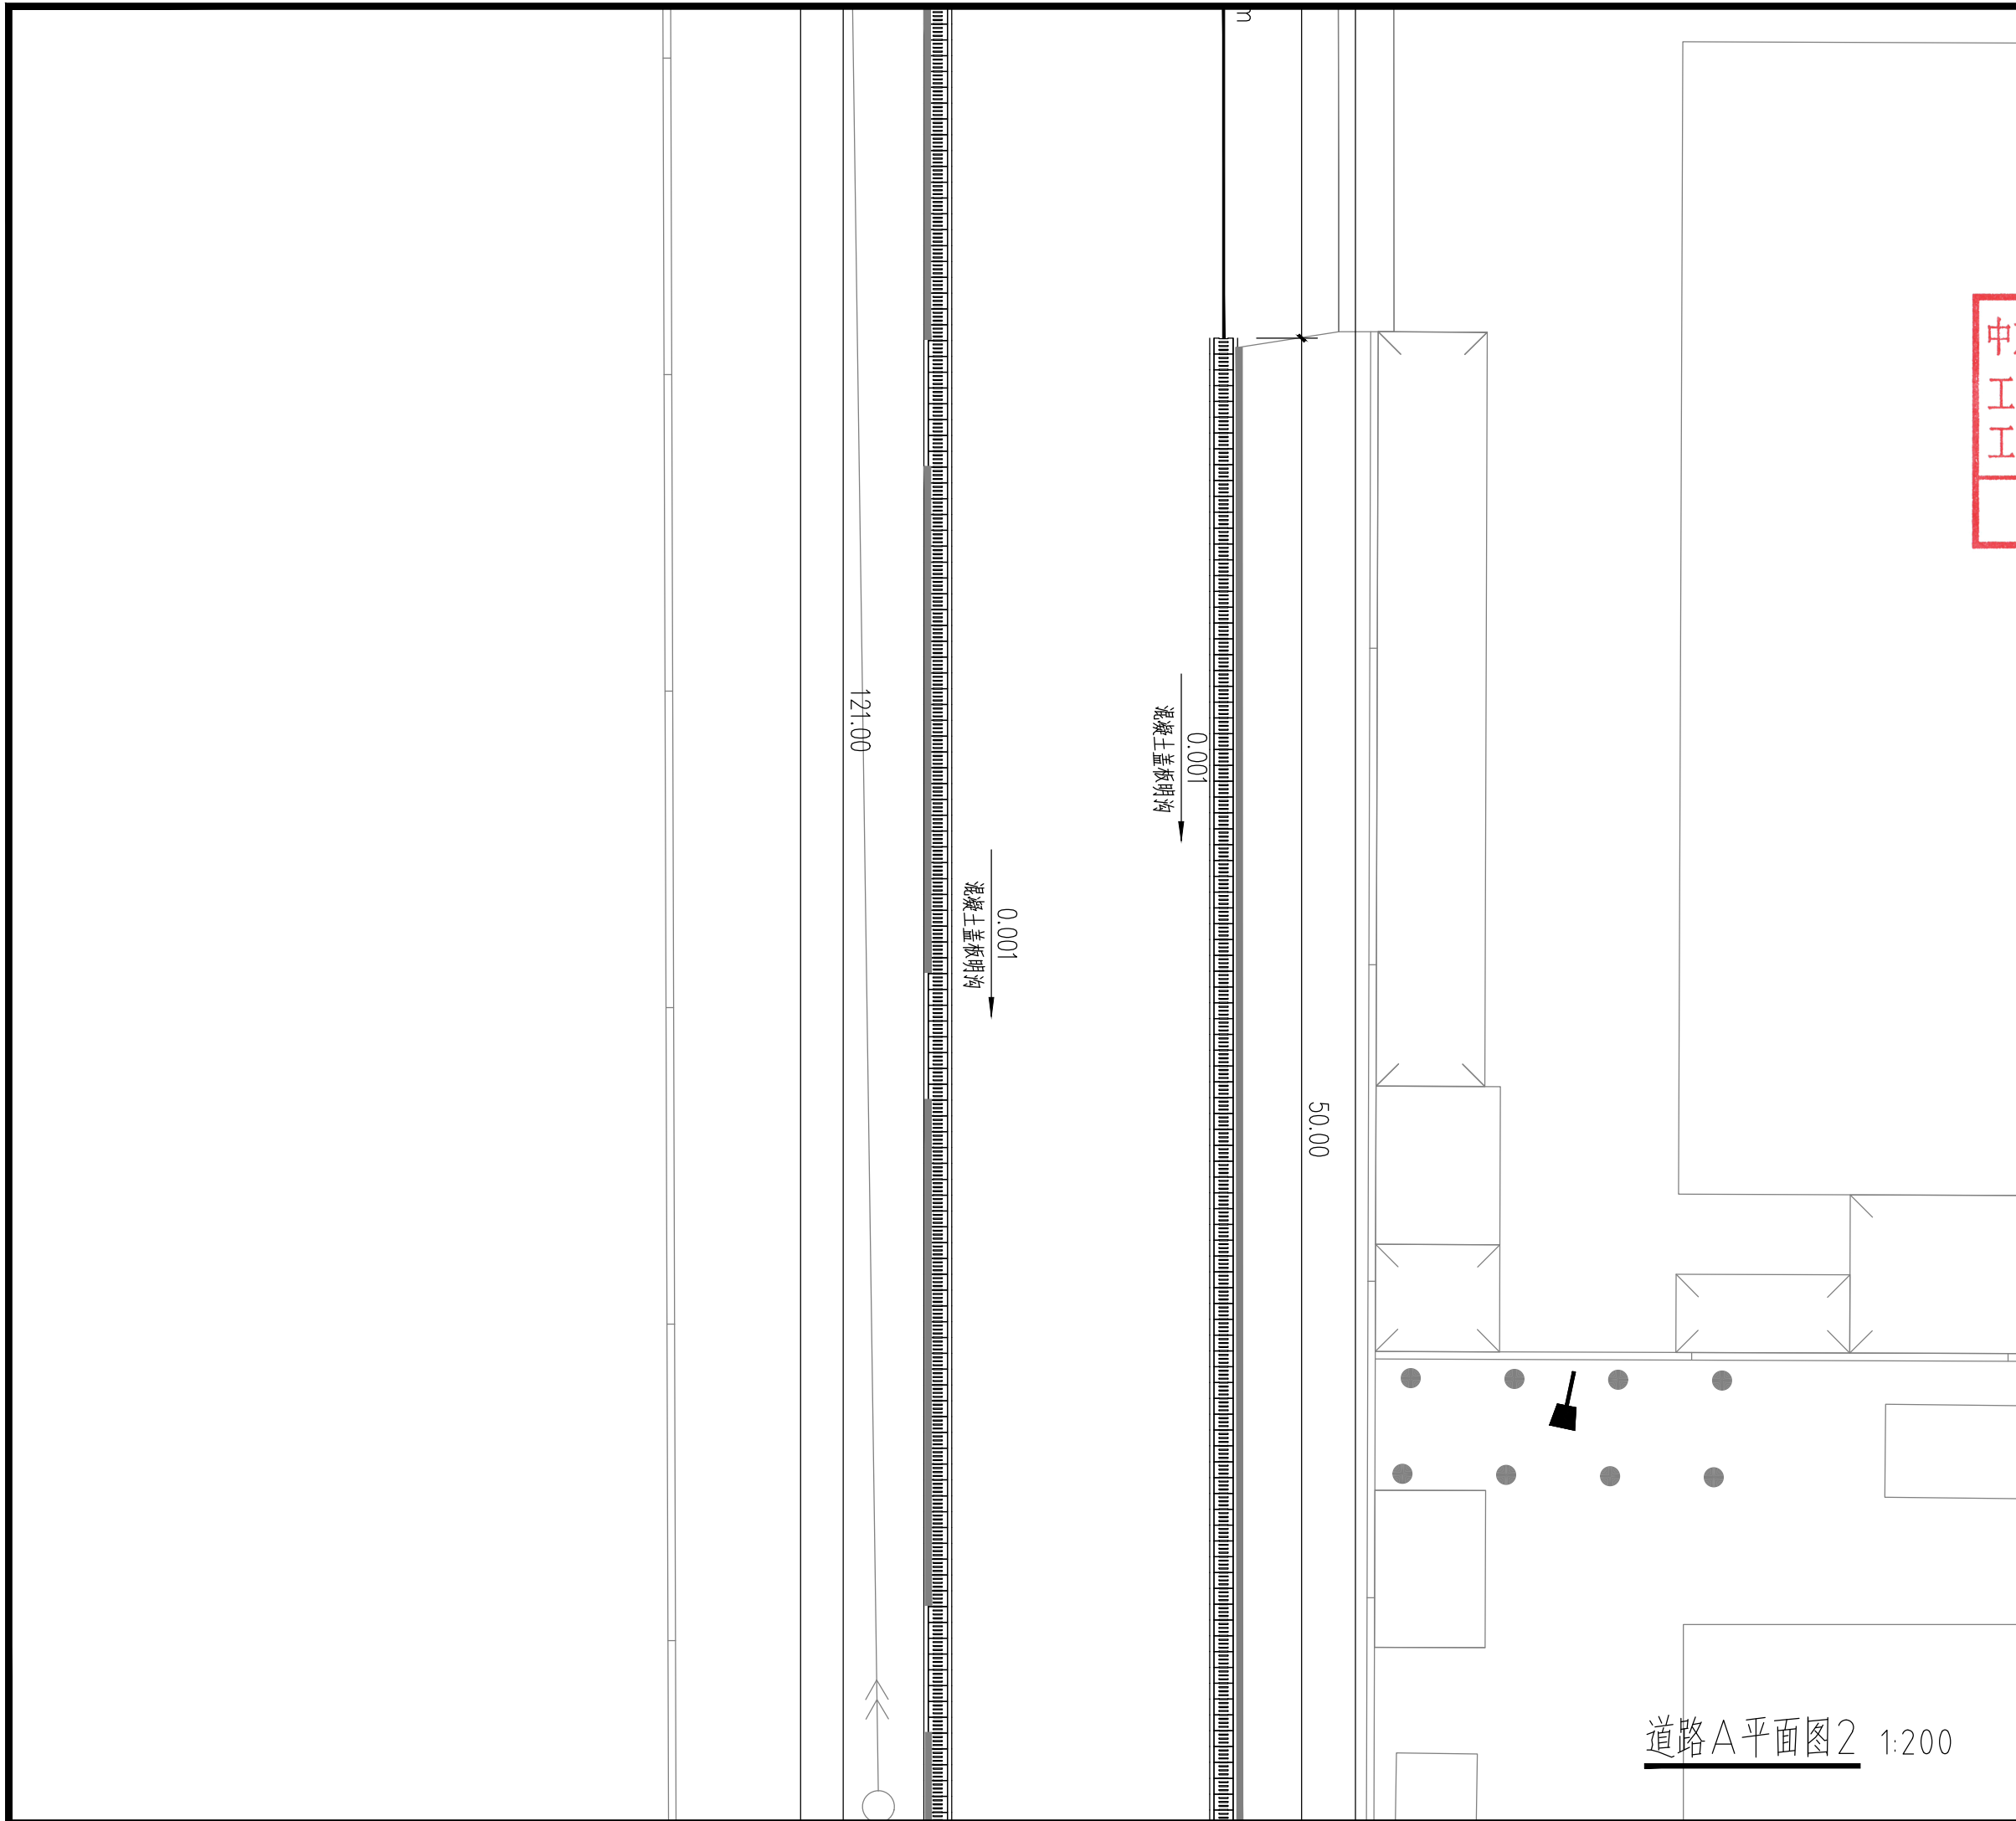

道路A平面图2 1:200

设计阶段 Design Stage				
方案	初设	报规	招标	施工
		●		
人防	消防	园林	绿建	

出图专用章 SHADCL PROJECT SEAL

中京方正（北京）信息技术有限公司  
工程设计 甲级 A111002861  
工程设计 乙级 A211002868

出图专用章

未加盖本公司出图专用章无效 INVALID WITHOUT THE SPECIAL SEAL

注册执业章 REGISTERED SEAL

中华人民共和国一级注册建筑师

姓名：肖光荣

注册号：1100286-010

有效期：至2027年10月



中京方正（北京）信息技术有限公司  
Zhongjing Fangzheng(Beijing) Engineering Technology Co., Ltd.

建筑行业（建筑工程）甲级 A111002861

项目负责人 Item Prin	肖光荣	肖光荣
专业负责人 Chief	肖光荣	肖光荣
审定 Approved	董志慧	董志慧
审核 Examined	杨敏	杨敏
校对 Checked	董志慧	董志慧
设计 Designed	赵航震	赵航震

建设单位 Client

射阳县长荡镇人民政府

工程名称 Project

长荡镇胜利桥工业园区（西区）雨水管网改造提升项目

子项 Sub Item

图名 Title

道路A平面图2

工程号 Pjt. No.	YCFZ-202604-011	专业 Dept.	给排水
比例 Scale	见图	图号 Dwg. No.	建-09
版本 Version		日期 Date	2026年04月

\* 本图纸版权归属中京方正(北京)信息技术有限公司所有。  
\* 本图纸需手续齐全方可用于施工。



道路A平面图3 1:200

设计阶段 Design Stage				
方案	初设	报规	招标	施工
		●		
人防	消防	园林	绿建	
出图专用章 SHADCL PROJECT SEAL				
中京方正(北京)信息技术有限公司 工程设计 甲级 A111002861 工程设计 乙级 A211002868				
出图专用章 未加盖本公司出图专用章无效 INVALID NO THE SPECIAL SEAL				
注册执业章 REGISTERED SEAL				
中华人民共和国一级注册建筑师				
姓名: 肖光荣				
注册号: 1100286-010				
有效期: 至2027年10月				
中京方正(北京)信息技术有限公司 Zhongjing Fangzheng(Beijing) Engineering Technology Co., Ltd.				
建筑行业(建筑工程)甲级 A111002861				
项目负责人 Item Prin	肖光荣	肖光荣		
专业负责人 Chief	肖光荣	肖光荣		
审定 Approved	董志慧	董志慧		
审核 Examined	杨敏	杨敏		
校对 Checked	董志慧	董志慧		
设计 Designed	赵航震	赵航震		
建设单位 Client				
射阳县长荡镇人民政府				
工程名称 Project				
长荡镇胜利桥工业园区(西区)雨水管网改造提升项目				
子项 Sub Item				
图名 Title				
道路A平面图3				
工程号 Pjt. No.	YCFZ-202604-011	专业 Dept.	给排水	
比例 Scale	见图	图号 Dwg. No.	建-10	
版本 Version		日期 Date	2026年04月	

\* 本图纸版权归属中京方正（北京）信息技术有限公司所有。  
\* 本图纸需手续齐全方可用于施工。



道路A平面图4 1:200

设计阶段 Design Stage				
方案	初设	报规	招标	施工
		●		
人防	消防	园林	绿建	

出图专用章 SHADCL PROJECT SEAL

中京方正（北京）信息技术有限公司  
工程设计 甲级 A111002861  
工程设计 乙级 A211002868

出图专用章

未加盖本公司出图专用章无效 INVALID NO THE SPECIAL SEAL

注册执业章 REGISTERED SEAL

中华人民共和国一级注册建筑师  
姓名：肖光荣  
注册号：1100286-010  
有效期：至2027年10月

中京方正（北京）信息技术有限公司  
Zhongjing Fangzheng(Beijing) Engineering Technology Co., Ltd.  
建筑行业（建筑工程）甲级 A111002861

项目负责人 Item Prin	肖光荣	肖光荣
专业负责人 Chief	肖光荣	肖光荣
审定 Approved	董志慧	董志慧
审核 Examined	杨敏	杨敏
校对 Checked	董志慧	董志慧
设计 Designed	赵航震	赵航震

建设单位 Client  
射阳县长荡镇人民政府

工程名称 Project  
长荡镇胜利桥工业园区（西区）雨水管网改造提升项目

子项 Sub Item

图名 Title  
道路A平面图4

工程号 Pjt. No.	YCFZ-202604-011	专业 Dept.	给排水
比例 Scale	见图	图号 Dwg. No.	建-11
版本 Version		日期 Date	2026年04月

\* 本图纸版权归属中京方正（北京）信息技术有限公司所有。  
\* 本图纸需手续齐全方可用于施工。



设计阶段 Design Stage				
方案	初设	报规	招标	施工
		●		
人防	消防	园林	绿建	

出图专用章 SHADCL PROJECT SEAL

中京方正（北京）信息技术有限公司  
工程设计 甲级 A111002861  
工程设计 乙级 A211002868

出图专用章

未加盖本公司出图专用章无效 INVALID NO THE SPECIAL SEAL

注册执业章 REGISTERED SEAL

中华人民共和国一级注册建筑师  
姓名：肖光荣  
注册号：1100286-010  
有效期：至2027年10月

中京方正（北京）信息技术有限公司  
Zhongjing Fangzheng(Beijing) Engineering Technology Co., Ltd.

建筑行业（建筑工程）甲级 A111002861

项目负责人 Item Prin	肖光荣	肖光荣
专业负责人 Chief	肖光荣	肖光荣
审定 Approved	董志慧	董志慧
审核 Examined	杨敏	杨敏
校对 Checked	董志慧	董志慧
设计 Designed	赵航震	赵航震

建设单位 Client  
射阳县长荡镇人民政府

工程名称 Project  
长荡镇胜利桥工业园区（西区）雨水管网改造提升项目


子项 Sub Item

图名 Title  
道路A平面图5

工程号 Pjt. No.	YCFZ-202604-011	专业 Dept.	给排水
比例 Scale	见图	图号 Dwg. No.	建-12
版本 Version		日期 Date	2026年04月

道路A平面图5 1:200

\* 本图纸版权归属中京方正（北京）信息技术有限公司所有。  
\* 本图纸需手续齐全方可用于施工。

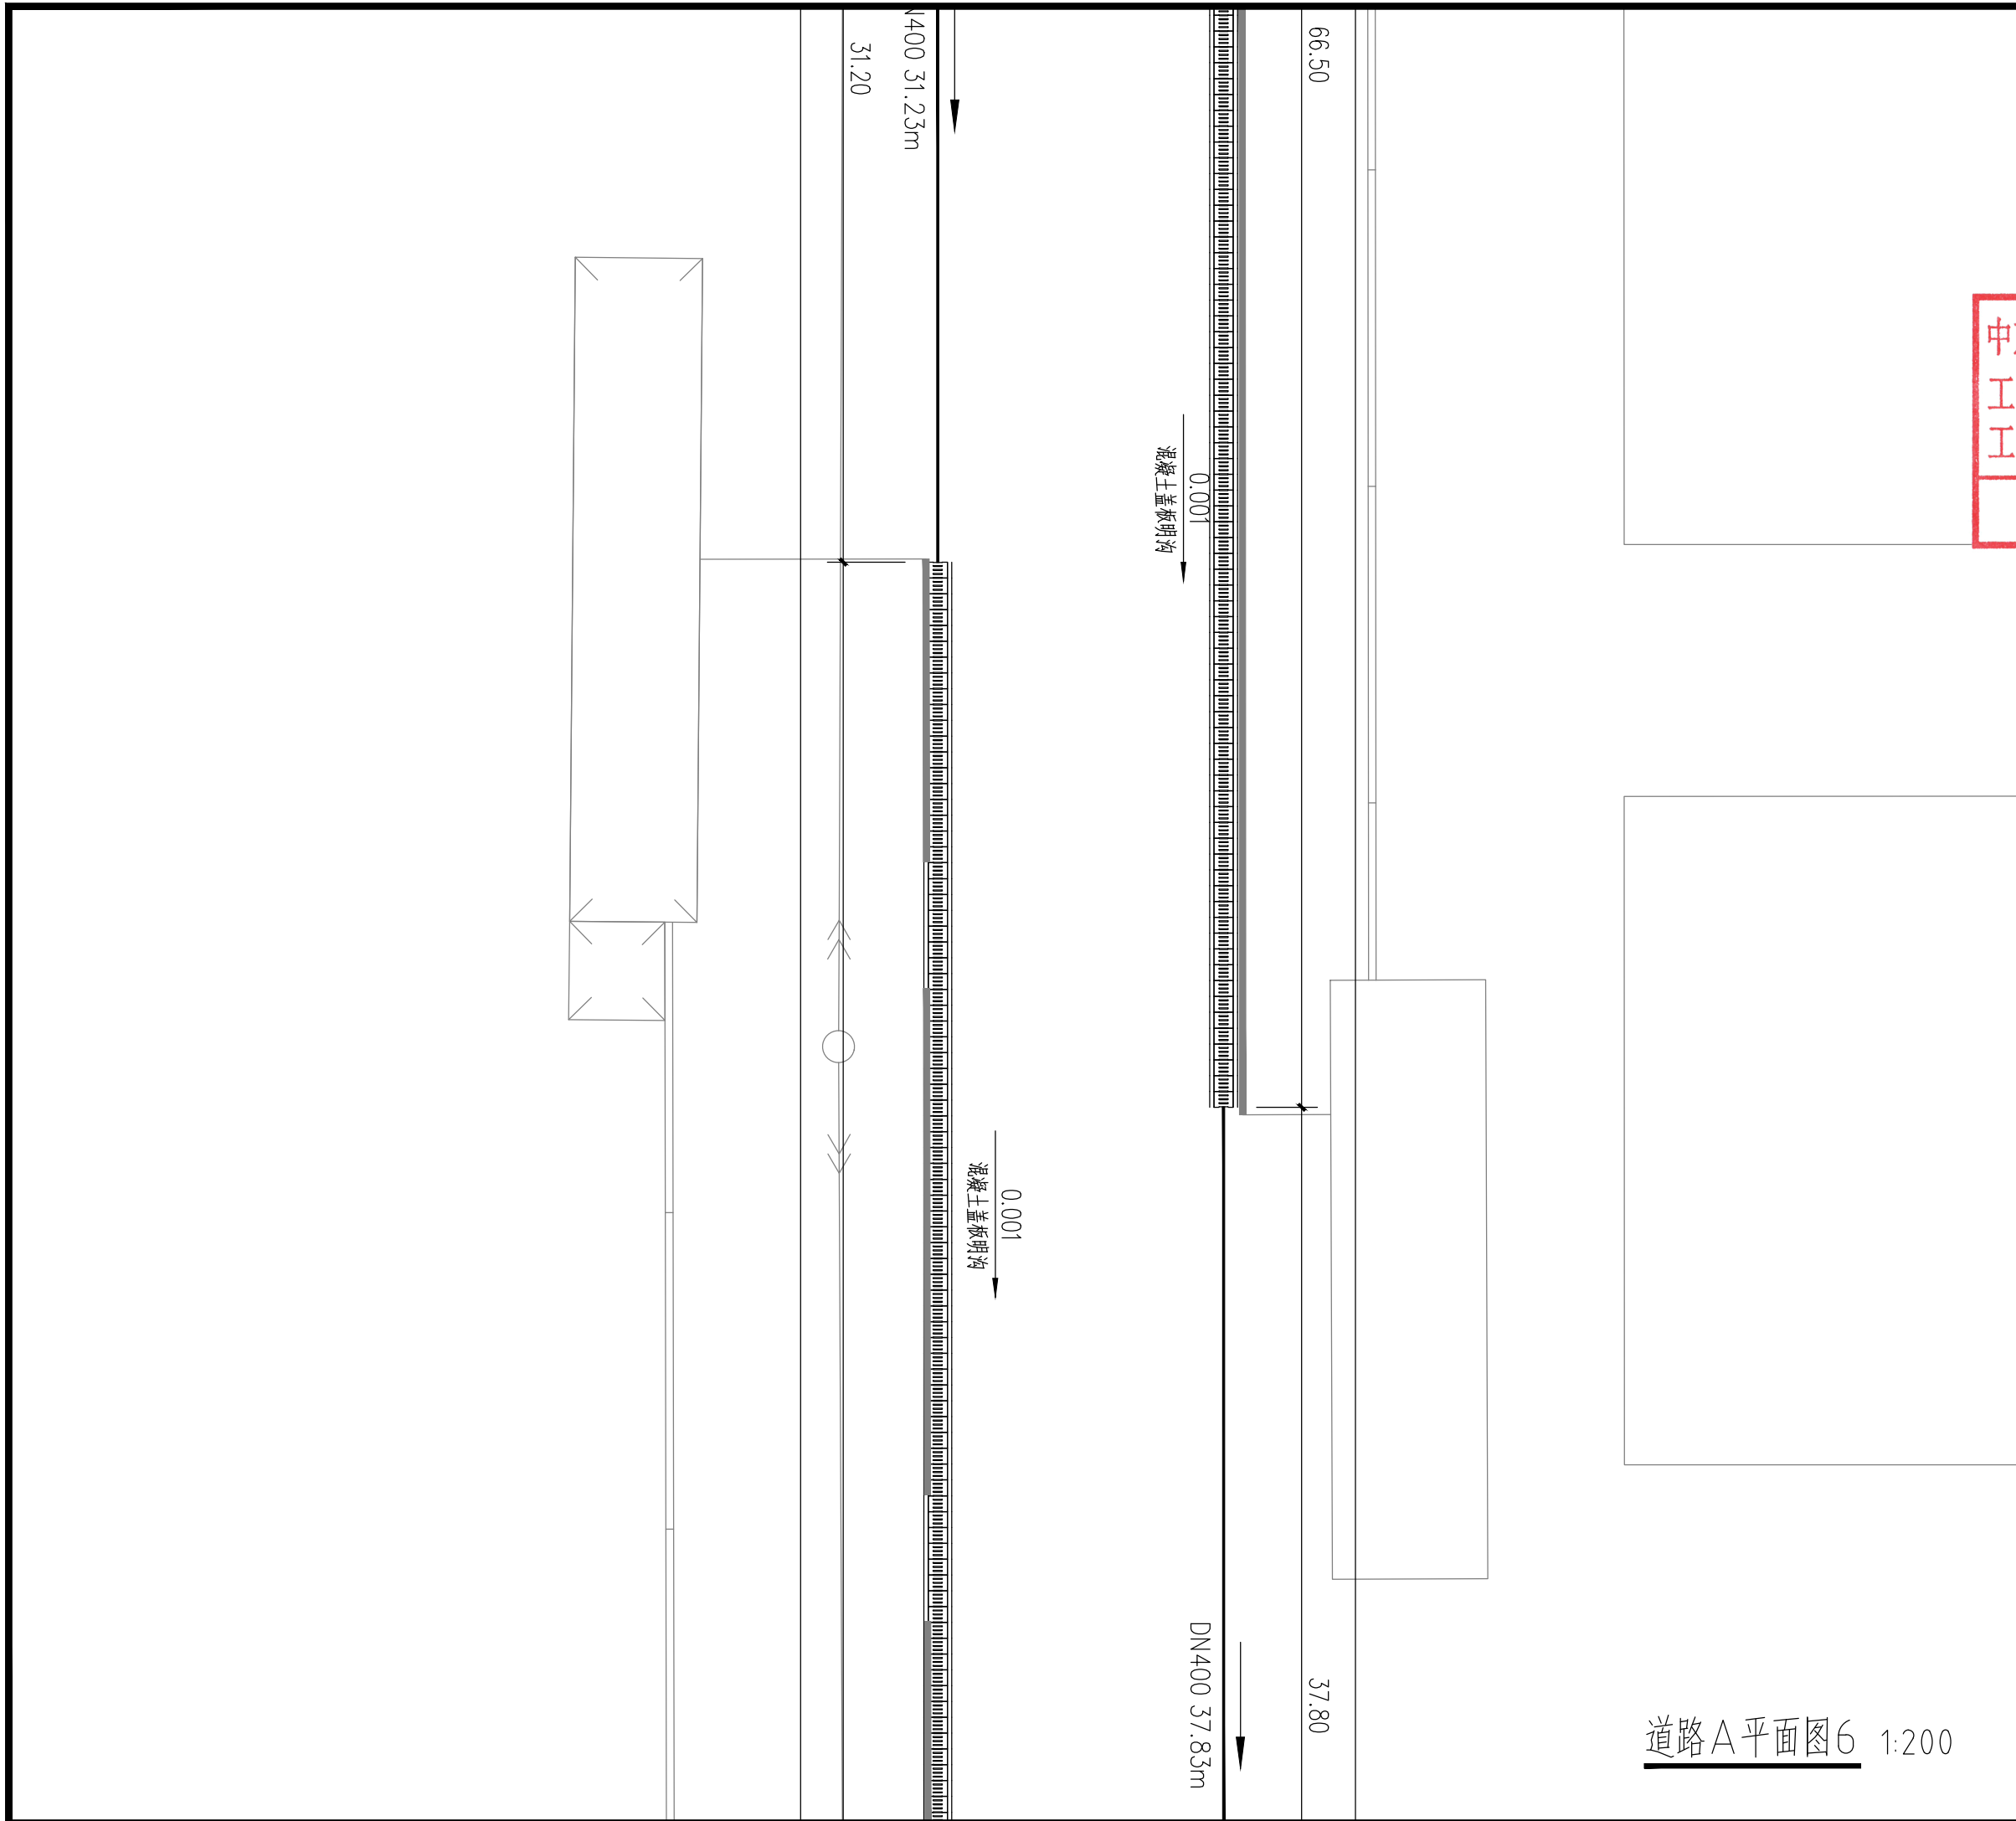

道路A平面图6 1:200

设计阶段 Design Stage				
方案	初设	报规	招标	施工
		●		
人防	消防	园林	绿建	

出图专用章 SHADCL PROJECT SEAL

中京方正（北京）信息技术有限公司  
工程设计 甲级 A111002861  
工程设计 乙级 A211002868

出图专用章

未加盖本公司出图专用章无效 INVALID NO THE SPECIAL SEAL

注册执业章 REGISTERED SEAL

中华人民共和国一级注册建筑师  
姓名：肖光荣  
注册号：1100286-010  
有效期：至2027年10月

中京方正（北京）信息技术有限公司  
Zhongjing Fangzheng(Beijing) Engineering Technology Co., Ltd.  
建筑行业（建筑工程）甲级 A111002861

项目负责人 Item Prin	肖光荣	肖光荣
专业负责人 Chief	肖光荣	肖光荣
审定 Approved	董志慧	董志慧
审核 Examined	杨敏	杨敏
校对 Checked	董志慧	董志慧
设计 Designed	赵航震	赵航震

建设单位 Client  
射阳县长荡镇人民政府


工程名称 Project  
长荡镇胜利桥工业园区（西区）雨水管网改造提升项目

子项 Sub Item

图名 Title  
道路A平面图6

工程号 Pjt. No.	YCFZ-202604-011	专业 Dept.	给排水
比例 Scale	见图	图号 Dwg. No.	建-13
版本 Version		日期 Date	2026年04月

\* 本图纸版权归属中京方正(北京)信息技术有限公司所有。  
\* 本图纸需手续齐全方可用于施工。

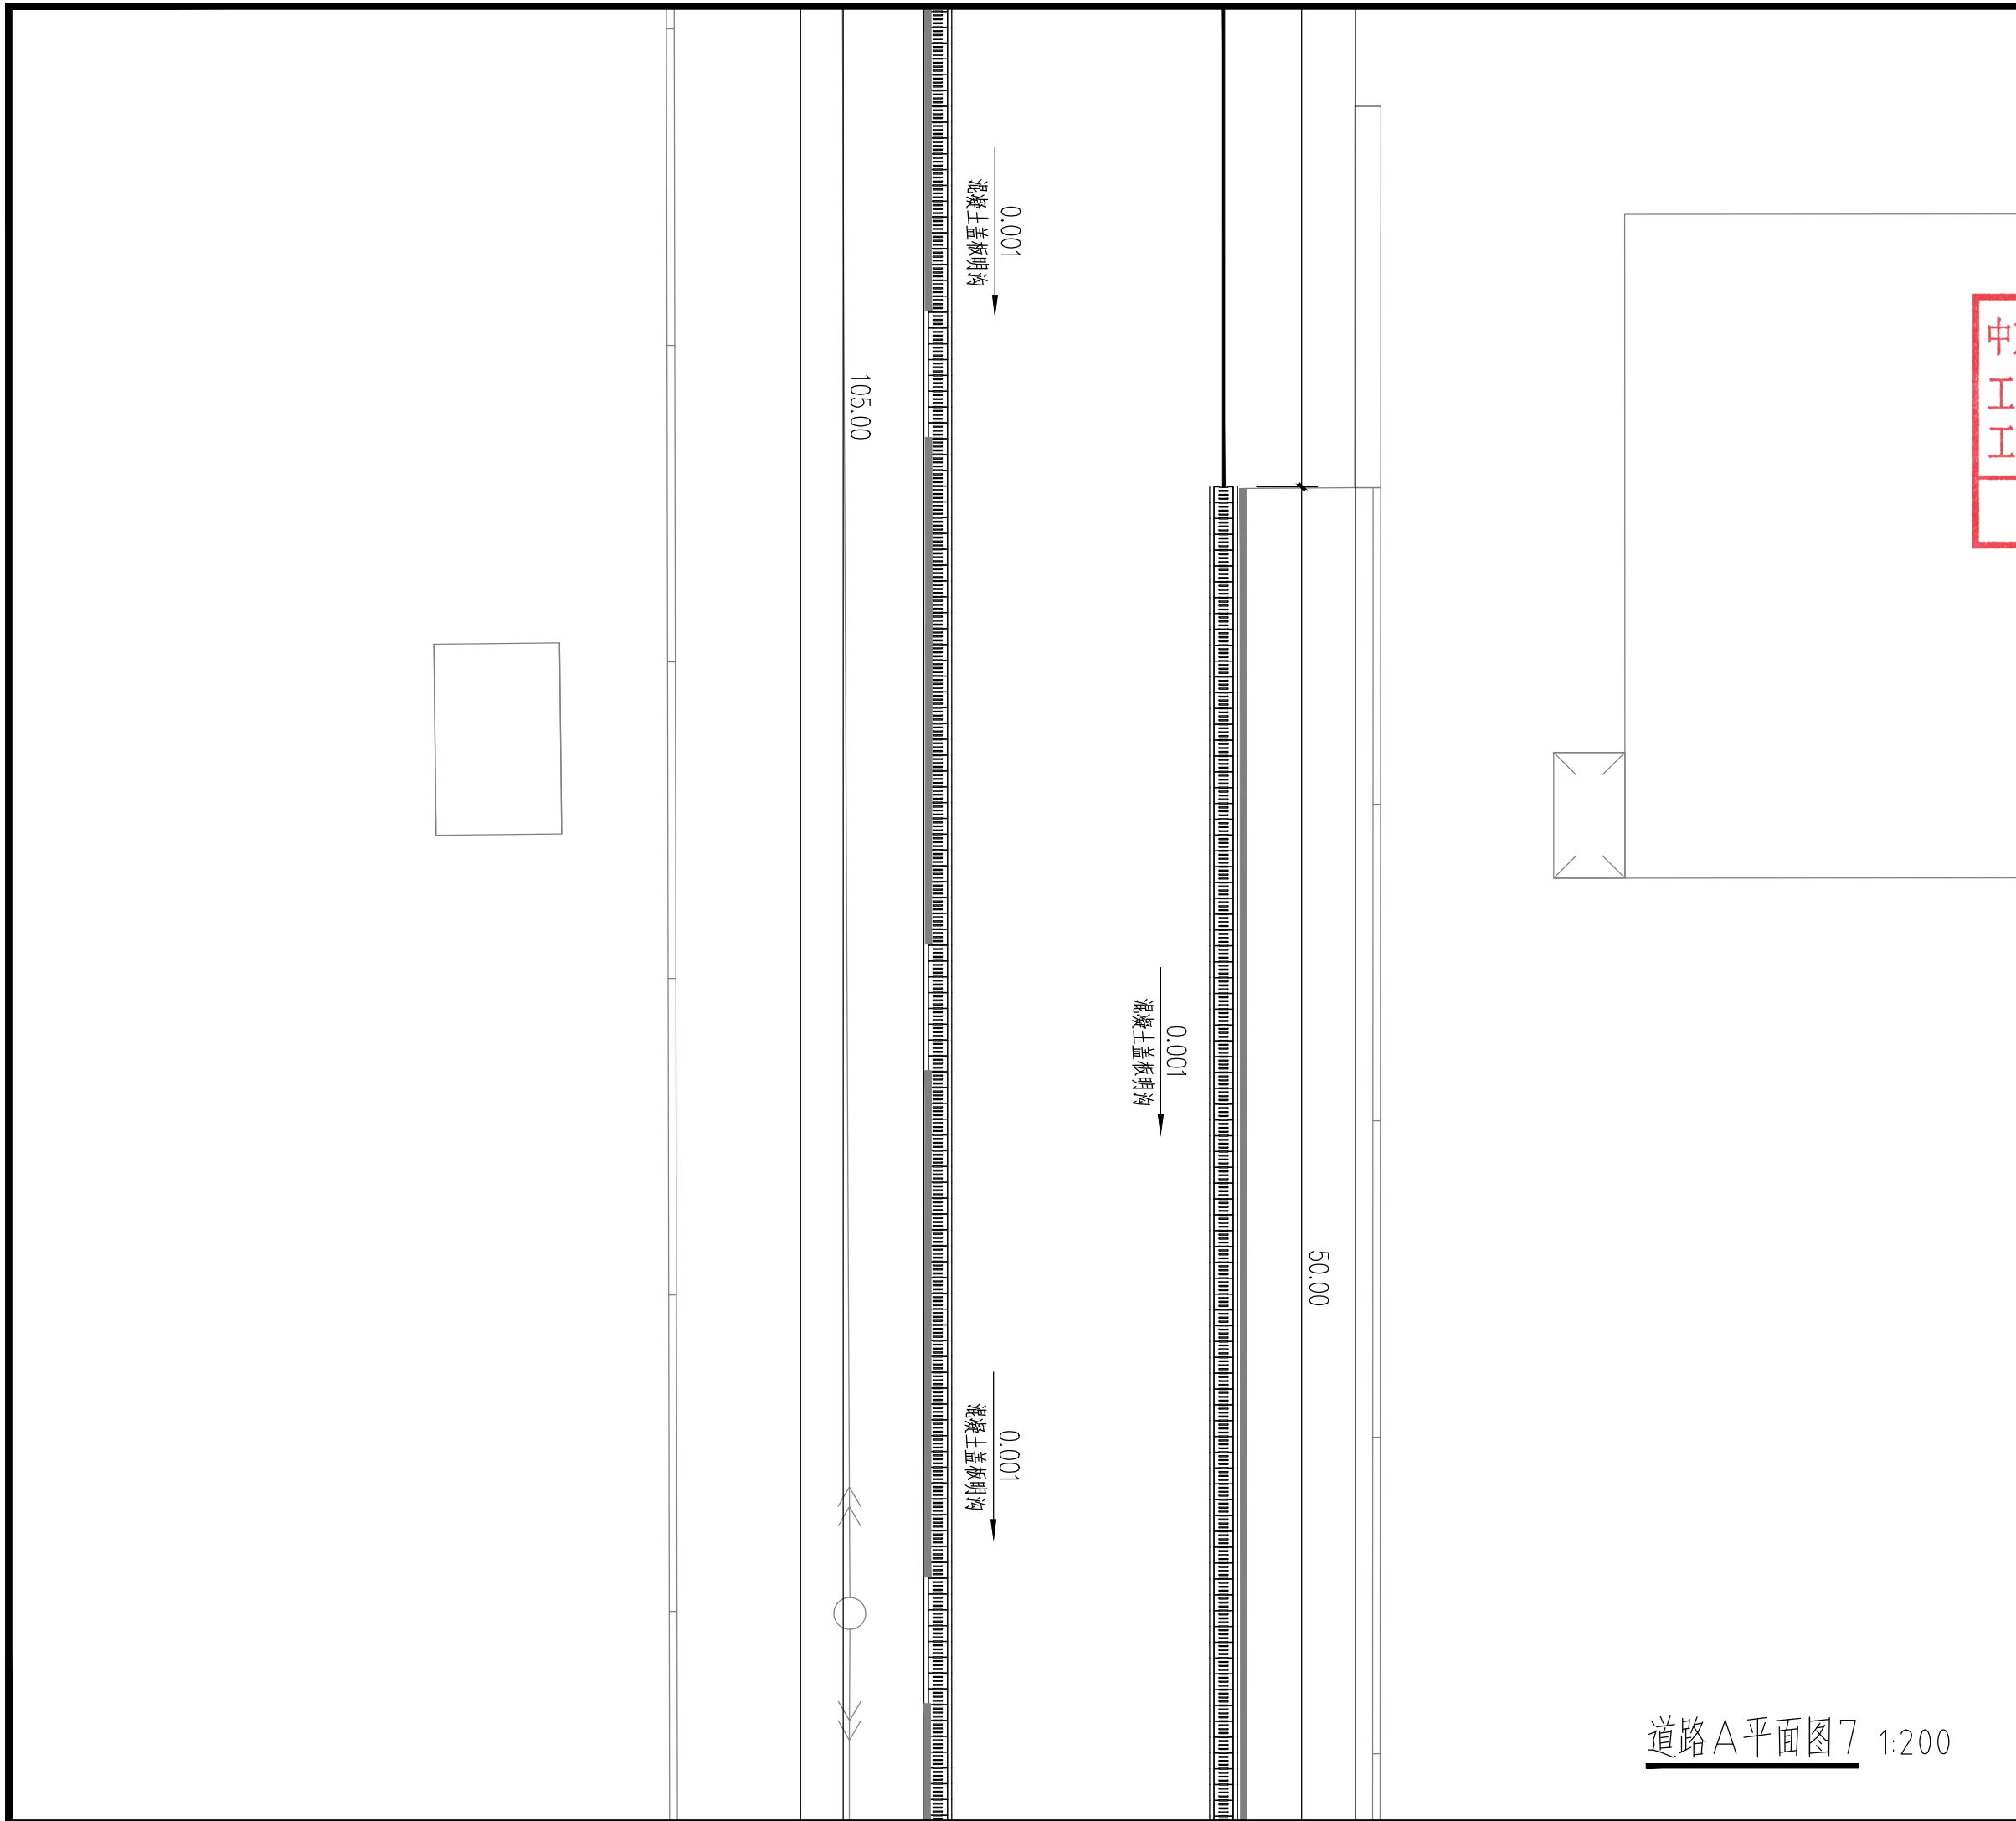

道路A平面图7 1:200

设计阶段 Design Stage				
方案	初设	报规	招标	施工
		●		
人防	消防	园林	绿建	

出图专用章 SHADCL PROJECT SEAL

中京方正(北京)信息技术有限公司  
工程设计 甲级 A111002861  
工程设计 乙级 A211002868

出图专用章

未加盖本公司出图专用章无效 INVALID IN THE SPECIAL SEAL

注册执业章 REGISTERED SEAL

中华人民共和国一级注册建筑师  
姓名: 肖光荣  
注册号: 1100286-010  
有效期至: 至2027年10月

中京方正(北京)信息技术有限公司  
Zhongjing Fangzheng(Beijing) Engineering Technology Co., Ltd.  
建筑行业(建筑工程)甲级 A111002861

项目负责人 Item Prin	肖光荣	肖光荣
专业负责人 Chief	肖光荣	肖光荣
审定 Approved	董志慧	董志慧
审核 Examined	杨敏	杨敏
校对 Checked	董志慧	董志慧
设计 Designed	赵航震	赵航震


建设单位 Client  
射阳县长荡镇人民政府

工程名称 Project  
长荡镇胜利桥工业园区(西区)雨水管网改造提升项目

子项 Sub Item

图名 Title  
道路A平面图7

工程号 Pjt. No.	YCFZ-202604-011	专业 Dept.	给排水
比例 Scale	见图	图号 Dwg. No.	建-14
版本 Version		日期 Date	2026年04月

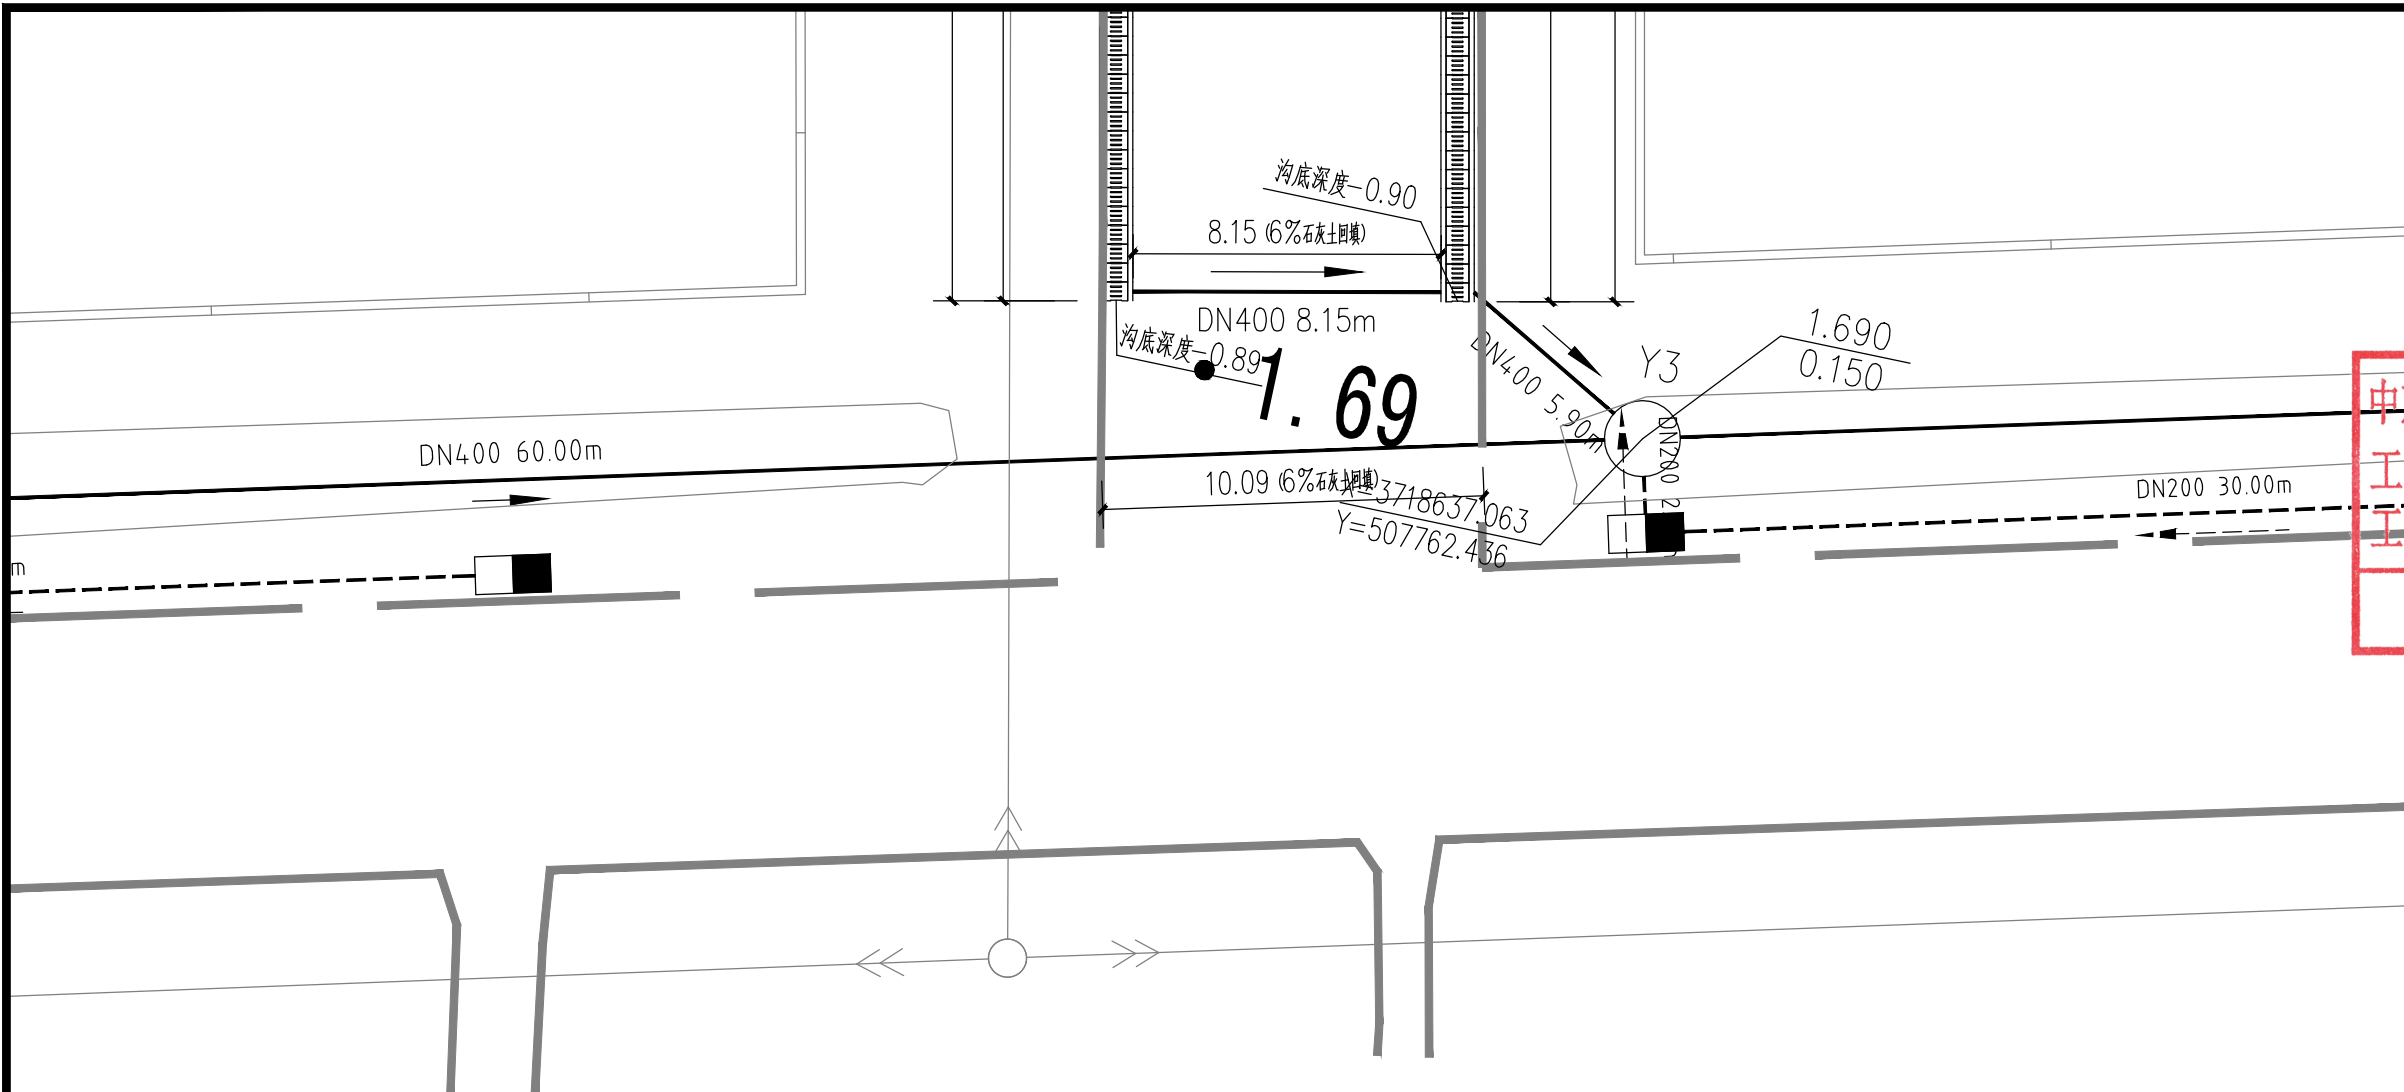

设计阶段 Design Stage				
方案	初设	报规	招标	施工
		●		
人防	消防	园林	绿建	

出图专用章 SHADCL PROJECT SEAL

**中京方正(北京)信息技术有限公司**

工程设计 甲级 A111002861

工程设计 乙级 A211002868

**出图专用章**

未加盖本公司出图专用章无效 INVALID NO THE SPECIAL SEAL

注册执业章 REGISTERED SEAL

**中华人民共和国一级注册建筑师**

姓名: 肖光荣

注册号: 1100286-010

有效期: 至2027年10月

**中京方正(北京)信息技术有限公司**

Zhongjing Fangzheng(Beijing) Engineering Technology Co., Ltd.

建筑行业(建筑工程) 甲级 A111002861

项目负责人 Item Prin	肖光荣	
专业负责人 Chief	肖光荣	
审定 Approved	董志慧	
审核 Examined	杨敏	
校对 Checked	董志慧	
设计 Designed	赵航震	

建设单位 Client

射阳县长荡镇人民政府

工程名称 Project

长荡镇胜利桥工业园区(西区)雨水管网改造提升项目

子项 Sub Item


图名 Title

道路A平面图8

工程号 Pjt. No.	YCFZ-202604-011	专业 Dept.	给排水
比例 Scale	见图	图号 Dwg. No.	建-15
版本 Version		日期 Date	2026年04月

道路A平面图8 1:200

\* 本图纸版权归属中京方正(北京)信息技术有限公司所有。  
\* 本图纸需手续齐全方可用于施工。

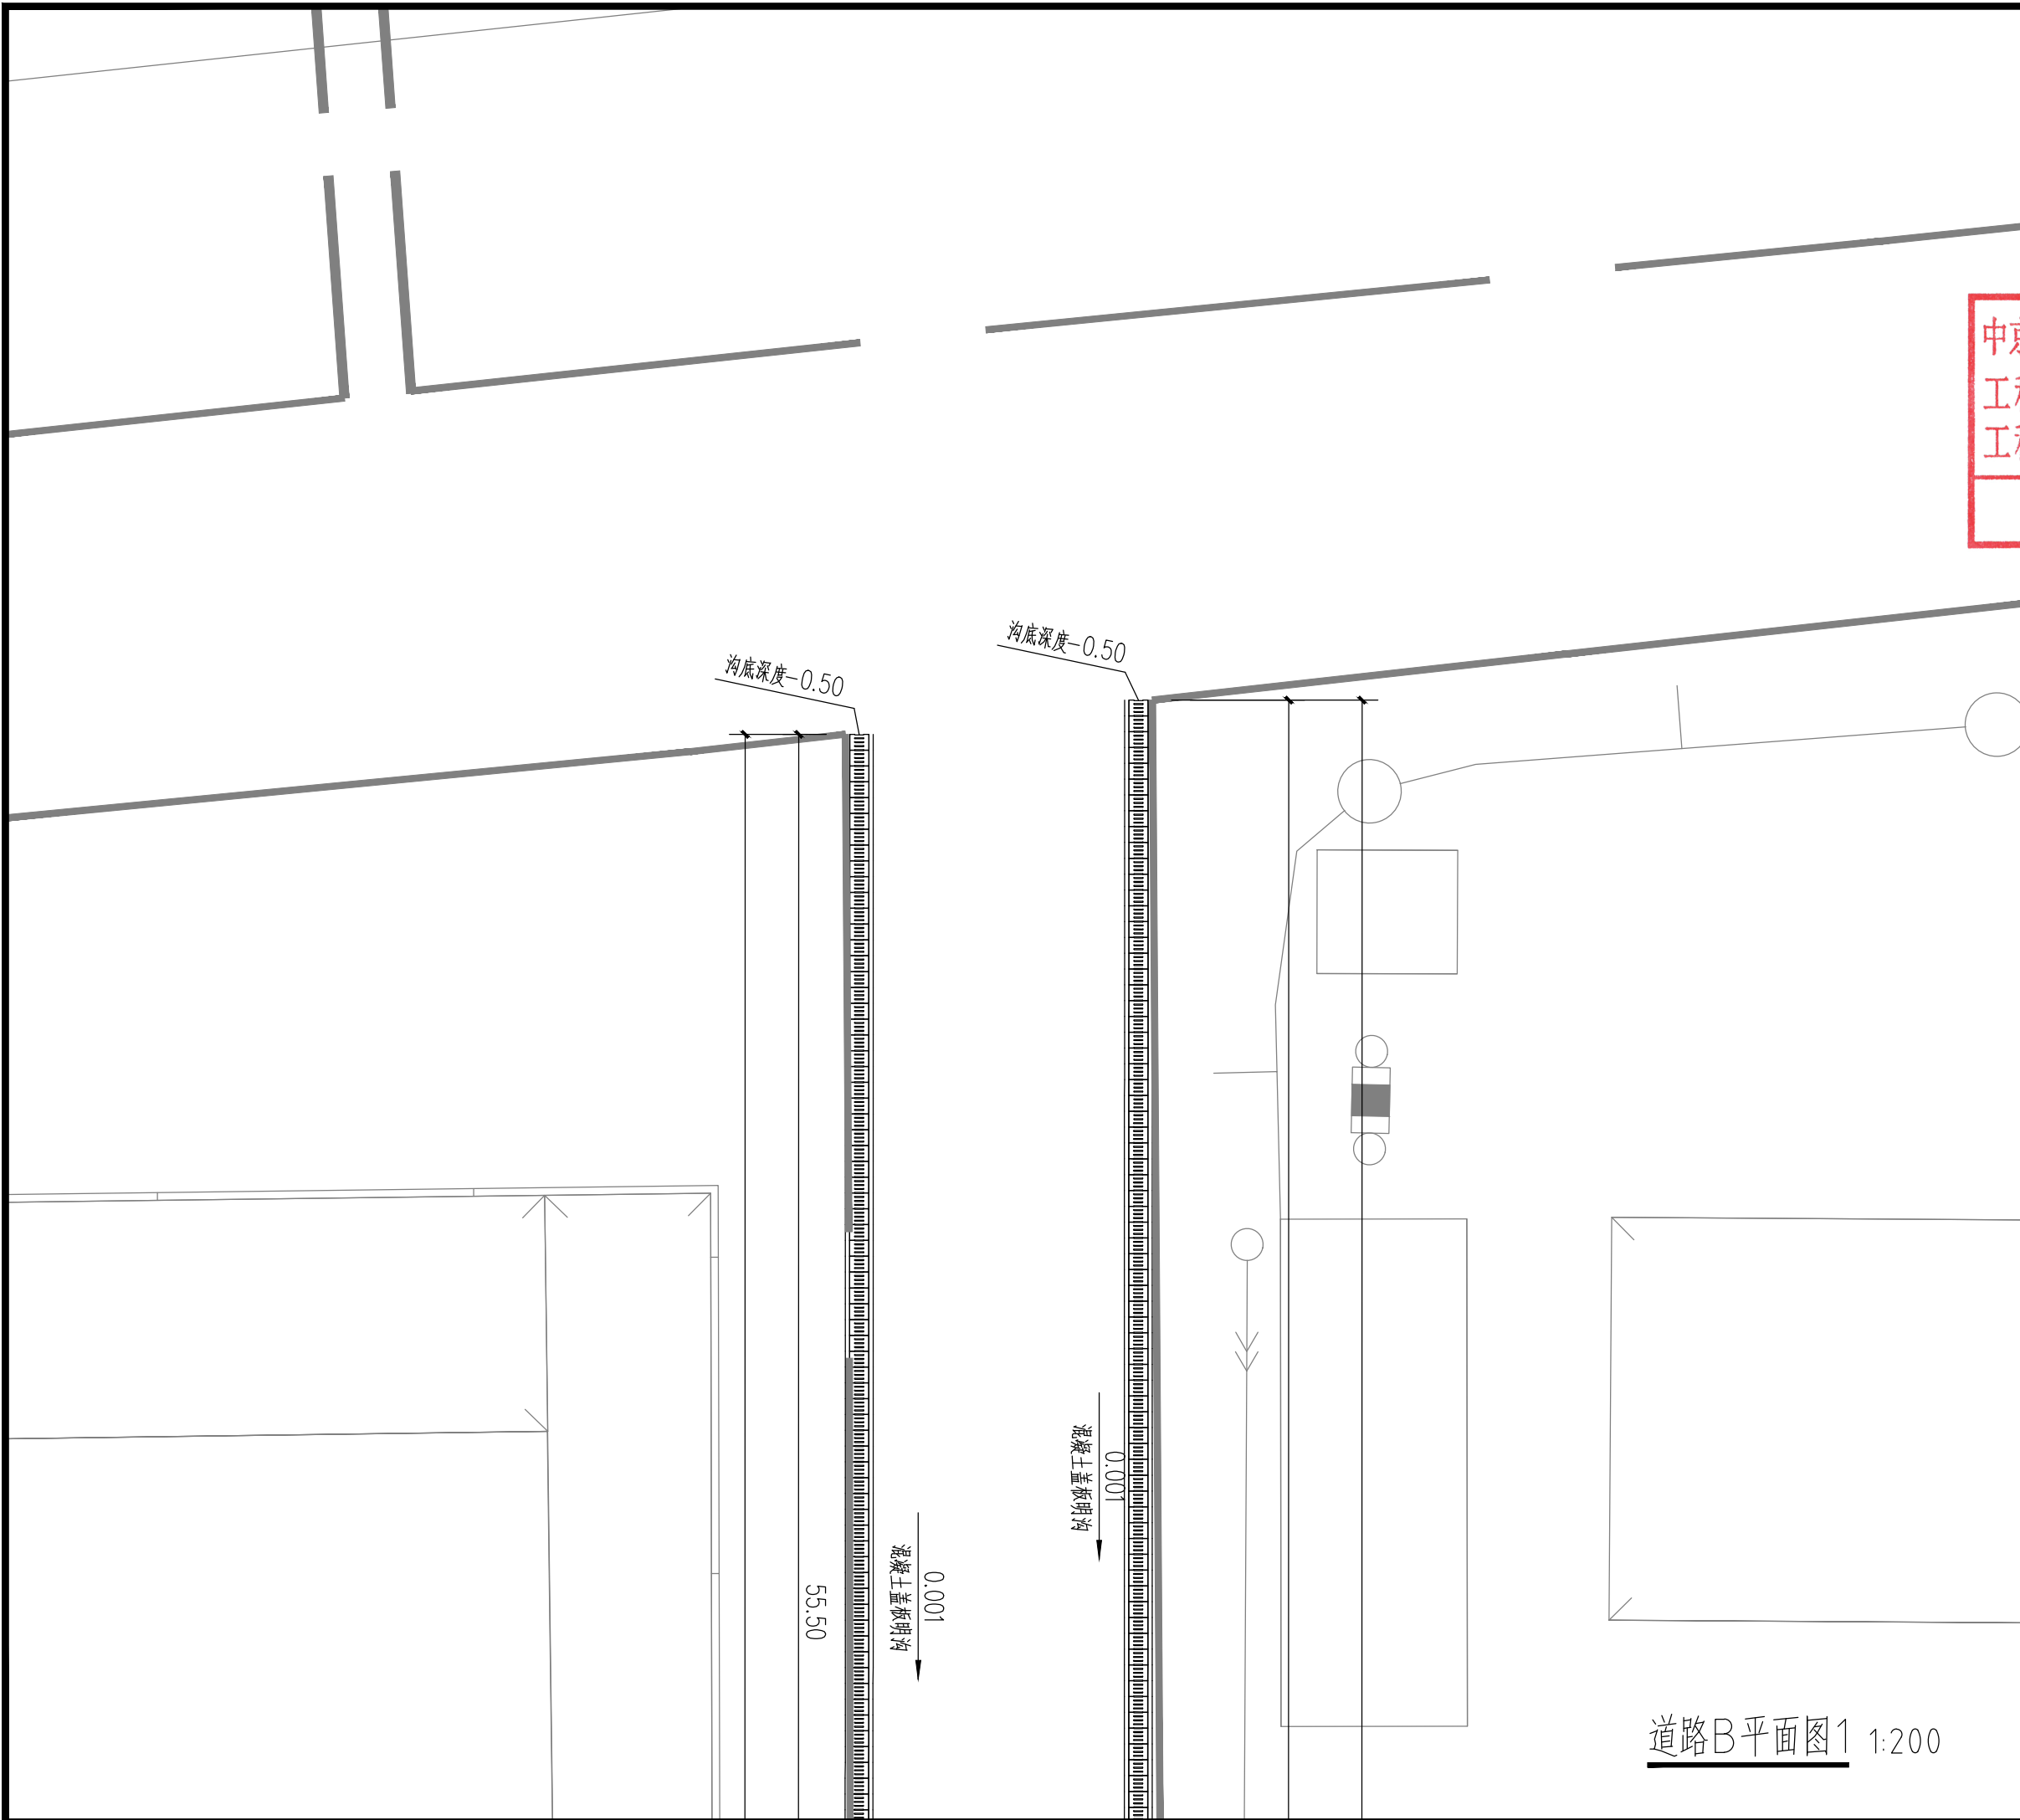

设计阶段 Design Stage				
方案	初设	报规	招标	施工
		●		
人防	消防	园林	绿建	

出图专用章 SHADCL PROJECT SEAL

中京方正(北京)信息技术有限公司  
工程设计 甲级 A111002861  
工程设计 乙级 A211002868

**出图专用章**  
未加盖本公司出图专用章无效 (INVALID WITHOUT THE SPECIAL SEAL)

注册执业章 REGISTERED SEAL

中华人民共和国一级注册建筑师  
姓名: 肖光荣  
注册号: 1100286-010  
有效期至: 至2027年10月

中京方正(北京)信息技术有限公司  
Zhongjing Fangzheng(Beijing) Engineering Technology Co., Ltd.

建筑行业(建筑工程)甲级 A111002861

项目负责人 Item Prin	肖光荣	肖光荣
专业负责人 Chief	肖光荣	肖光荣
审定 Approved	董志慧	董志慧
审核 Examined	杨敏	杨敏
校对 Checked	董志慧	董志慧
设计 Designed	赵航震	赵航震

建设单位 Client  
射阳县长荡镇人民政府

工程名称 Project  
长荡镇胜利桥工业园区(西区)雨水管网改造提升项目

子项 Sub Item

图名 Title  
道路B平面图1

工程号 Pjt. No.	YCFZ-202604-011	专业 Dept.	给排水
比例 Scale	见图	图号 Dwg. No.	建-16
版本 Version		日期 Date	2026年04月

\* 本图纸版权归属中京方正(北京)信息技术有限公司所有。  
\* 本图纸需手续齐全方可用于施工。

\* 本图纸版权归属中京方正(北京)信息技术有限公司所有。  
\* 本图纸需手续齐全方可用于施工。



道路B平面图2 1:200

设计阶段 Design Stage				
方案	初设	报规	招标	施工
		●		
人防	消防	园林	绿建	

出图专用章 SHADCL PROJECT SEAL

中京方正(北京)信息技术有限公司  
工程设计 甲级 A111002861  
工程设计 乙级 A211002868  
出图专用章  
未加盖本公司出图专用章无效 (INVALID NO THE SPECIAL SEAL)

注册执业章 REGISTERED SEAL

中华人民共和国一级注册建筑师  
姓名: 肖光荣  
注册号: 1100286-010  
有效期至: 至2027年10月

中京方正(北京)信息技术有限公司  
Zhongjing Fangzheng(Beijing) Engineering Technology Co., Ltd.  
建筑行业(建筑工程)甲级 A111002861

项目负责人 Item Prin	肖光荣	肖光荣
专业负责人 Chief	肖光荣	肖光荣
审定 Approved	董志慧	董志慧
审核 Examined	杨敏	杨敏
校对 Checked	董志慧	董志慧
设计 Designed	赵航震	赵航震

建设单位 Client  
射阳县长荡镇人民政府


工程名称 Project  
长荡镇胜利桥工业园区(西区)雨水管网改造提升项目

子项 Sub Item

图名 Title  
道路B平面图2

工程号 Pjt. No.	YCFZ-202604-011	专业 Dept.	给排水
比例 Scale	见图	图号 Dwg. No.	建-17
版本 Version		日期 Date	2026年04月

\* 本图纸版权归属中京方正（北京）信息技术有限公司所有。  
\* 本图纸需手续齐全方可用于施工。

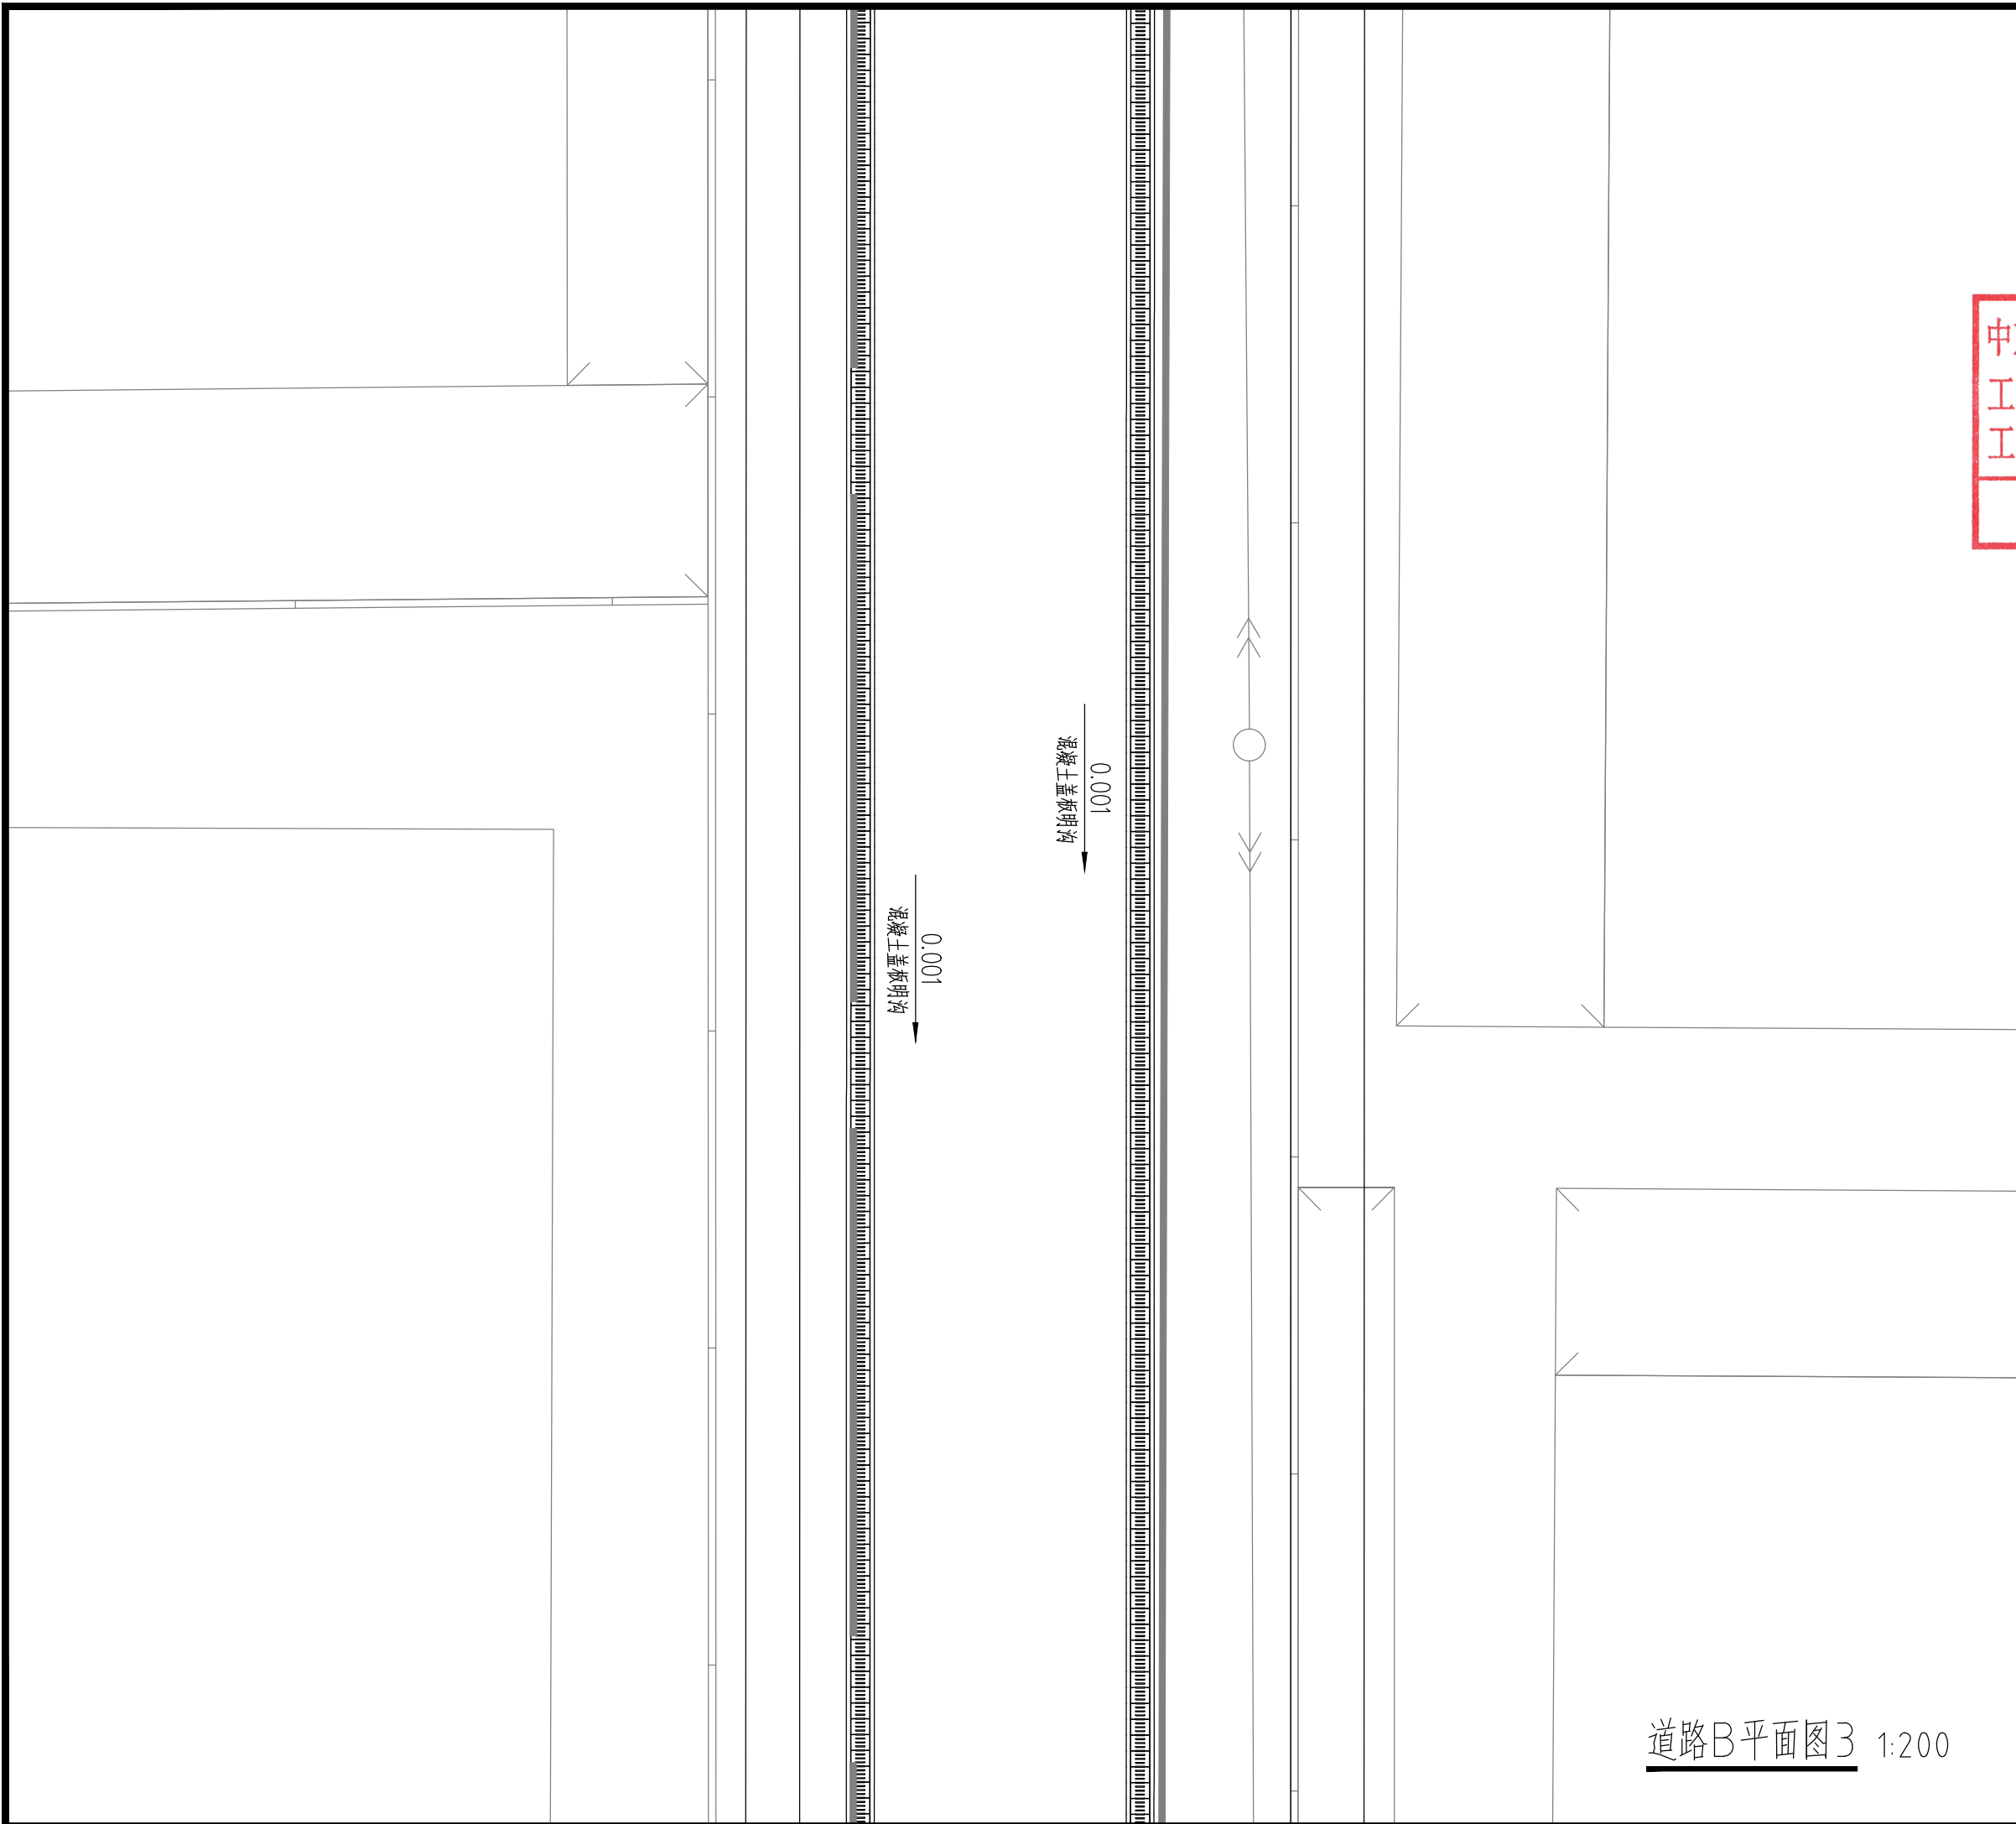

道路B平面图3 1:200

设计阶段 Design Stage				
方案	初设	报规	招标	施工
		●		
人防	消防	园林	绿建	

出图专用章 SHADCL PROJECT SEAL

中京方正（北京）信息技术有限公司  
工程设计 甲级 A111002861  
工程设计 乙级 A211002868

出图专用章

未加盖本公司出图专用章无效 INVALID NO THE SPECIAL SEAL

注册执业章 REGISTERED SEAL

中华人民共和国一级注册建筑师

姓名：肖光荣

注册号：1100286-010

有效期：至2027年10月



中京方正（北京）信息技术有限公司  
Zhongjing Fangzheng(Beijing) Engineering Technology Co., Ltd.

建筑行业（建筑工程）甲级 A111002861

项目负责人 Item Prin	肖光荣	肖光荣
专业负责人 Chief	肖光荣	肖光荣
审定 Approved	董志慧	董志慧
审核 Examined	杨敏	杨敏
校对 Checked	董志慧	董志慧
设计 Designed	赵航震	赵航震

建设单位 Client

射阳县长荡镇人民政府

工程名称 Project

长荡镇胜利桥工业园区（西区）雨水管网改造提升项目


子项 Sub Item

图名 Title

道路B平面图3

工程号 Pjt. No.	YCFZ-202604-011	专业 Dept.	给排水
比例 Scale	见图	图号 Dwg. No.	建-18
版本 Version		日期 Date	2026年04月

\* 本图纸版权归属中京方正（北京）信息技术有限公司所有。  
\* 本图纸需手续齐全方可用于施工。

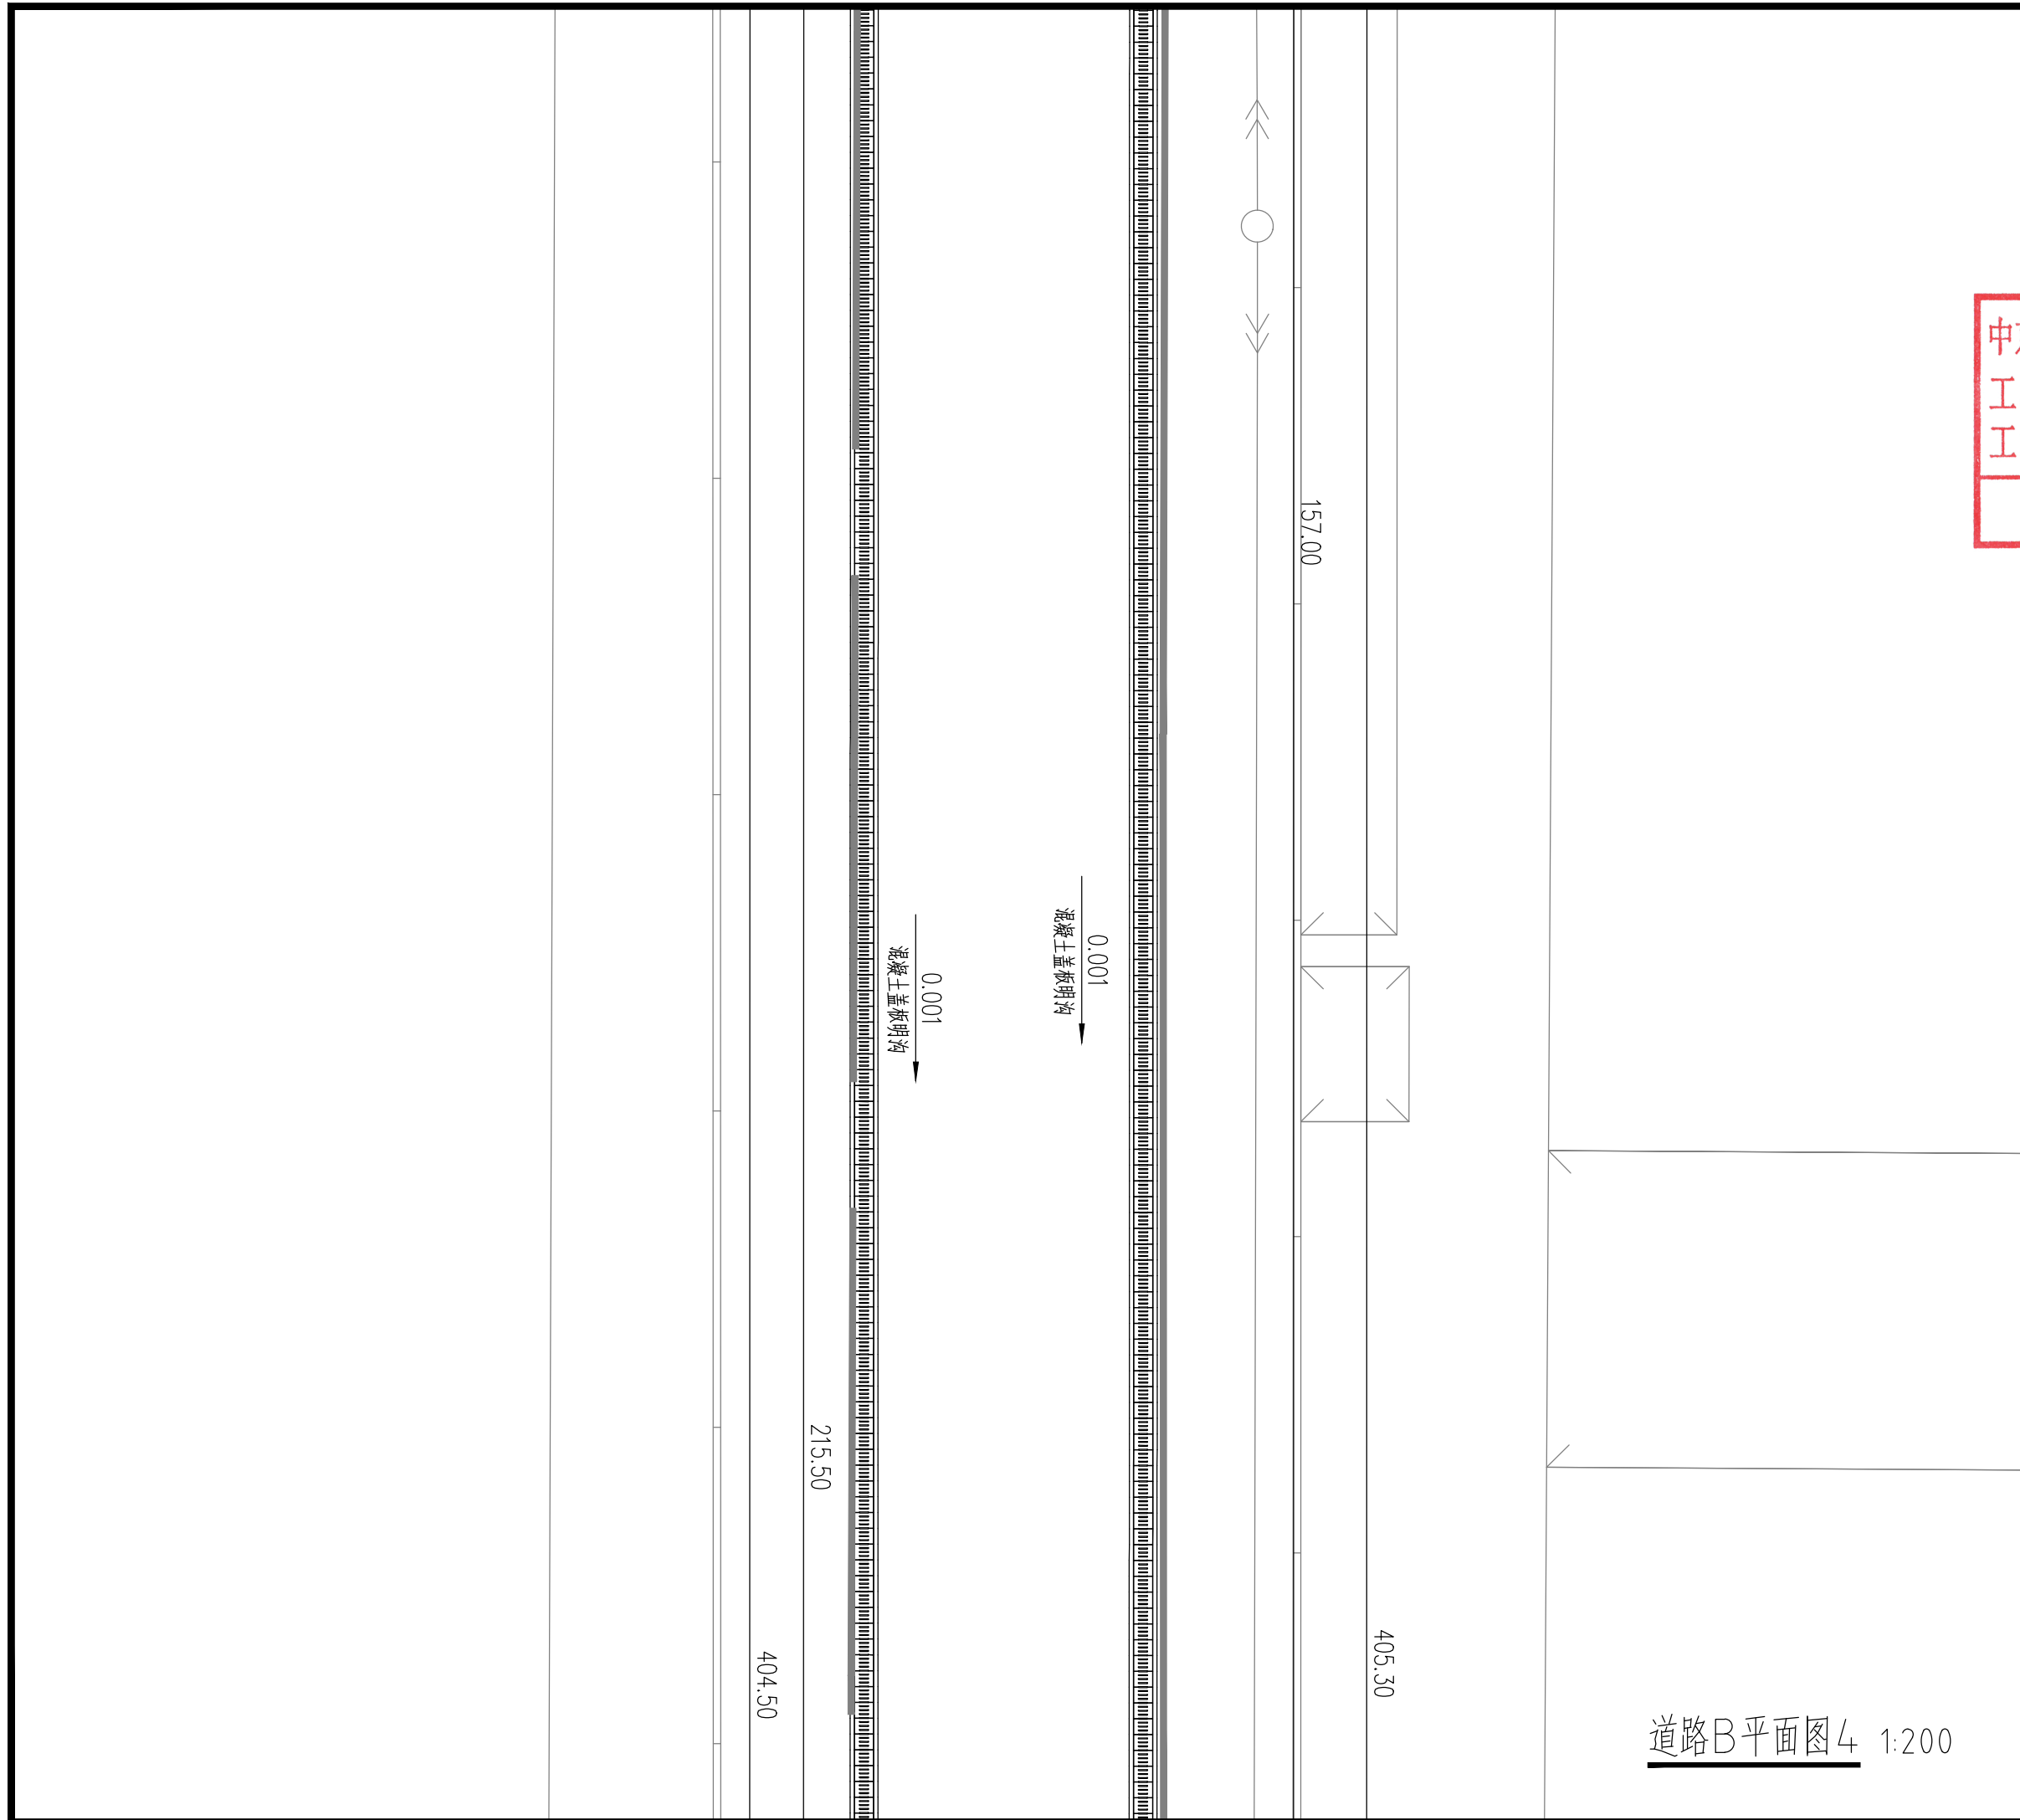

道路B平面图4 1:200

设计阶段 Design Stage				
方案	初设	报规	招标	施工
		●		
人防	消防	园林	绿建	

出图专用章 SHADCL PROJECT SEAL

中京方正（北京）信息技术有限公司  
工程设计 甲级 A111002861  
工程设计 乙级 A211002868  
出图专用章  
未加盖本公司出图专用章无效 (INVALID WITHOUT THE SPECIAL SEAL)

注册执业章 REGISTERED SEAL

中华人民共和国一级注册建筑师  
姓名：肖光荣  
注册号：1100286-010  
有效期：至2027年10月

中京方正（北京）信息技术有限公司  
Zhongjing Fangzheng(Beijing) Engineering Technology Co., Ltd.

建筑行业（建筑工程）甲级 A111002861

项目负责人 Item Prin	肖光荣	肖光荣
专业负责人 Chief	肖光荣	肖光荣
审定 Approved	董志慧	董志慧
审核 Examined	杨敏	杨敏
校对 Checked	董志慧	董志慧
设计 Designed	赵航震	赵航震

建设单位 Client  
射阳县长荡镇人民政府

工程名称 Project  
长荡镇胜利桥工业园区（西区）雨水管网改造提升项目

子项 Sub Item

图名 Title  
道路B平面图4

工程号 Pjt. No.	YCFZ-202604-011	专业 Dept.	给排水
比例 Scale	见图	图号 Dwg. No.	建-19
版本 Version		日期 Date	2026年04月

钢

0.001  
混凝土盖板明沟

0.001  
混凝土盖板明沟

DN

设计阶段 Design Stage

方案	初设	报规	招标	施工
		●		
人防	消防	园林	绿建	

出图专用章 SHADCL PROJECT SEAL

中京方正（北京）信息技术有限公司  
 工程设计 甲级 A111002861  
 工程设计 乙级 A211002868

出图专用章

未加盖本公司出图专用章无效 INVALID NO THE SPECIAL SEAL

注册执业章 REGISTERED SEAL

中华人民共和国一级注册建筑师  
 姓名：肖光荣  
 注册号：1100286-010  
 有效期：至2027年10月

中京方正（北京）信息技术有限公司  
 Zhongjing Fangzheng(Beijing) Engineering Technology Co., Ltd.

建筑行业（建筑工程）甲级 A111002861

项目负责人 Item Prin	肖光荣	肖光荣
专业负责人 Chief	肖光荣	肖光荣
审定 Approved	董志慧	董志慧
审核 Examined	杨敏	杨敏
校对 Checked	董志慧	董志慧
设计 Designed	赵航震	赵航震

建设单位 Client

射阳县长荡镇人民政府

工程名称 Project

长荡镇胜利桥工业园区（西区）雨水管网改造提升项目

子项 Sub Item

图名 Title

道路B平面图5

工程号 Pjt. No.	YCFZ-202604-011	专业 Dept.	给排水
比例 Scale	见图	图号 Dwg. No.	建-20
版本 Version		日期 Date	2026年04月

道路B平面图5 1:200


\* 本图纸版权归属中京方正(北京)信息技术有限公司所有。  
\* 本图纸需手续齐全方可用于施工。



道路B平面图6 1:200

设计阶段 Design Stage				
方案	初设	报规	招标	施工
		●		
人防	消防	园林	绿建	
出图专用章 SHADCL PROJECT SEAL				
中京方正(北京)信息技术有限公司 工程设计 甲级 A111002861 工程设计 乙级 A211002868				
出图专用章 未加盖本公司出图专用章无效 (INVALID WITHOUT THE SPECIAL SEAL)				
注册执业章 REGISTERED SEAL				
中华人民共和国一级注册建筑师 姓名: 肖光荣 注册号: 1100286-010 有效期: 至2027年10月				
中京方正(北京)信息技术有限公司 Zhongjing Fangzheng(Beijing) Engineering Technology Co., Ltd. 建筑行业(建筑工程)甲级 A111002861				
项目负责人 Item Prin	肖光荣	肖光荣		
专业负责人 Chief	肖光荣	肖光荣		
审定 Approved	董志慧	董志慧		
审核 Examined	杨敏	杨敏		
校对 Checked	董志慧	董志慧		
设计 Designed	赵航震	赵航震		
建设单位 Client				
射阳县长荡镇人民政府				
工程名称 Project				
长荡镇胜利桥工业园区(西区)雨水管网改造提升项目				
子项 Sub Item				
图名 Title				
道路B平面图6				
工程号 Pjt. No.	YCFZ-202604-011	专业 Dept.	给排水	
比例 Scale	见图	图号 Dwg. No.	建-21	
版本 Version		日期 Date	2026年04月	

\* 本图纸版权归属中京方正(北京)信息技术有限公司所有。  
\* 本图纸需手续齐全方可用于施工。

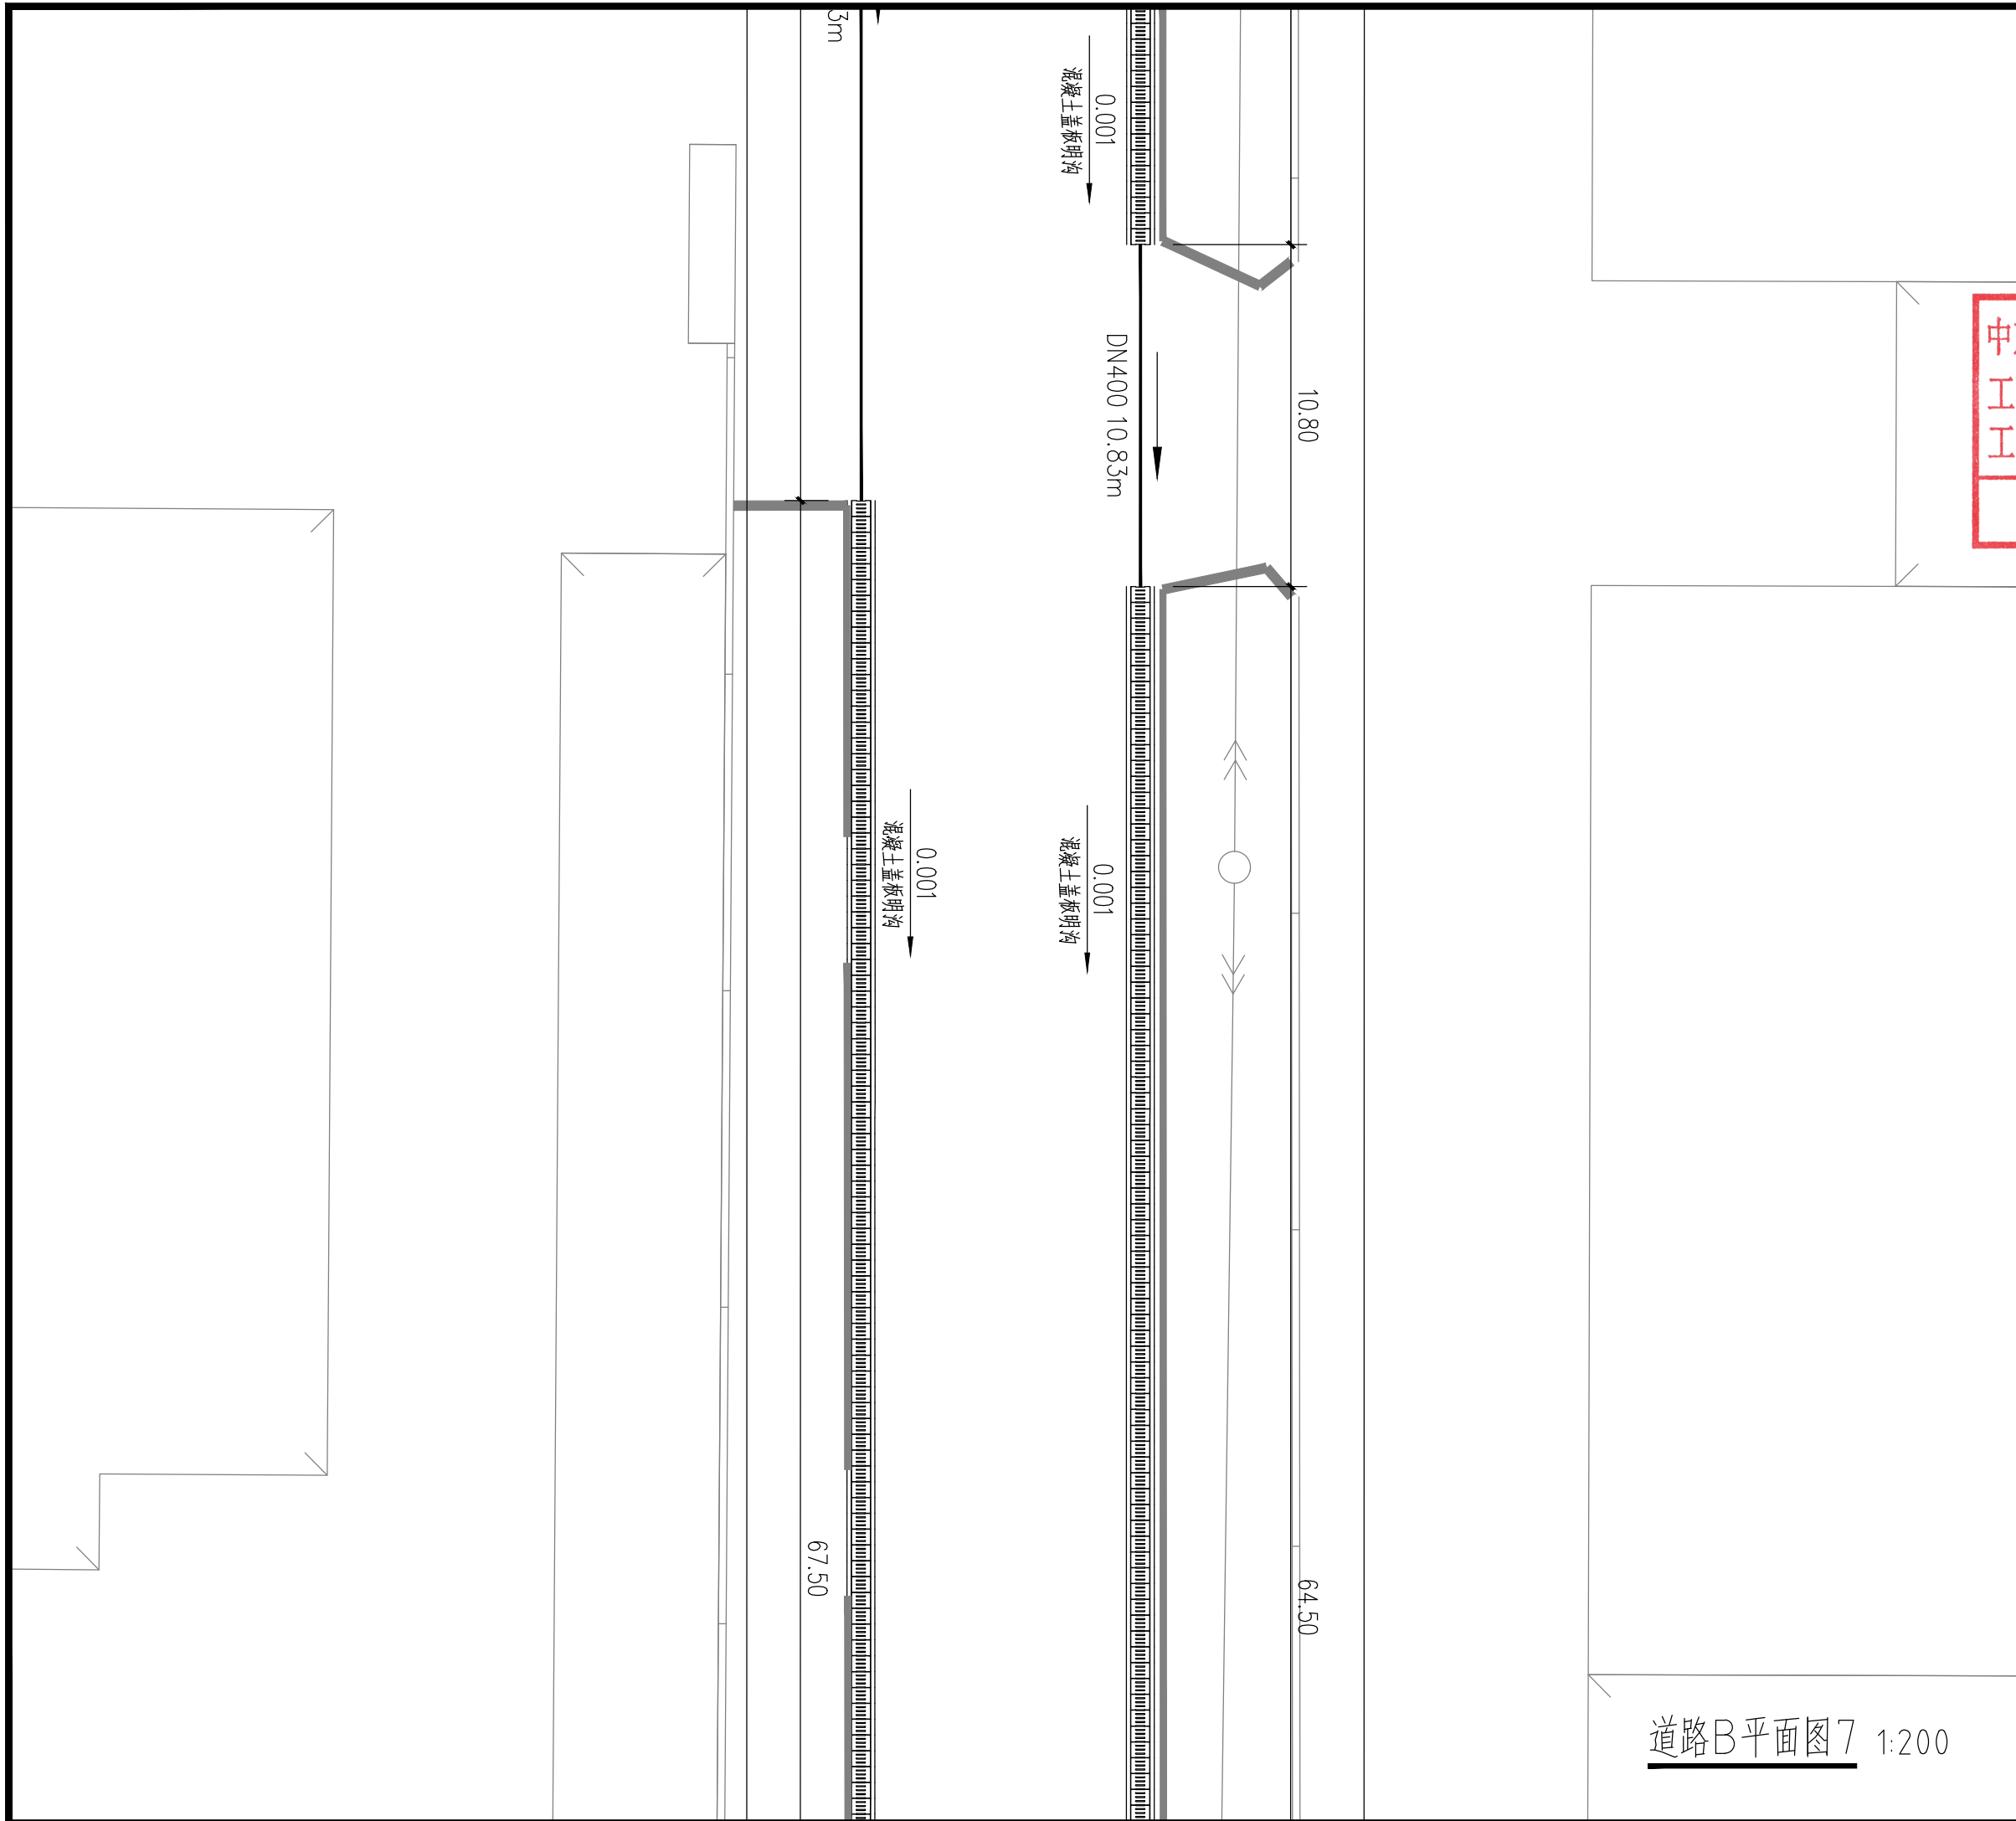

道路B平面图7 1:200

设计阶段 Design Stage				
方案	初设	报规	招标	施工
		●		
人防	消防	园林	绿建	

出图专用章 SHADCL PROJECT SEAL

中京方正(北京)信息技术有限公司  
工程设计 甲级 A111002861  
工程设计 乙级 A211002868

出图专用章  
未加盖本公司出图专用章无效 (INVALID NO THE SPECIAL SEAL)

注册执业章 REGISTERED SEAL

中华人民共和国一级注册建筑师  
姓名: 肖光荣  
注册号: 1100286-010  
有效期: 至2027年10月

中京方正(北京)信息技术有限公司  
Zhongjing Fangzheng(Beijing) Engineering Technology Co., Ltd.  
建筑行业(建筑工程)甲级 A111002861

项目负责人 Item Prin	肖光荣	肖光荣
专业负责人 Chief	肖光荣	肖光荣
审定 Approved	董志慧	董志慧
审核 Examined	杨敏	杨敏
校对 Checked	董志慧	董志慧
设计 Designed	赵航震	赵航震


建设单位 Client  
射阳县长荡镇人民政府

工程名称 Project  
长荡镇胜利桥工业园区(西区)雨水管网改造提升项目

子项 Sub Item

图名 Title  
道路B平面图7

工程号 Pjt. No.	YCFZ-202604-011	专业 Dept.	给排水
比例 Scale	见图	图号 Dwg. No.	建-22
版本 Version		日期 Date	2026年04月

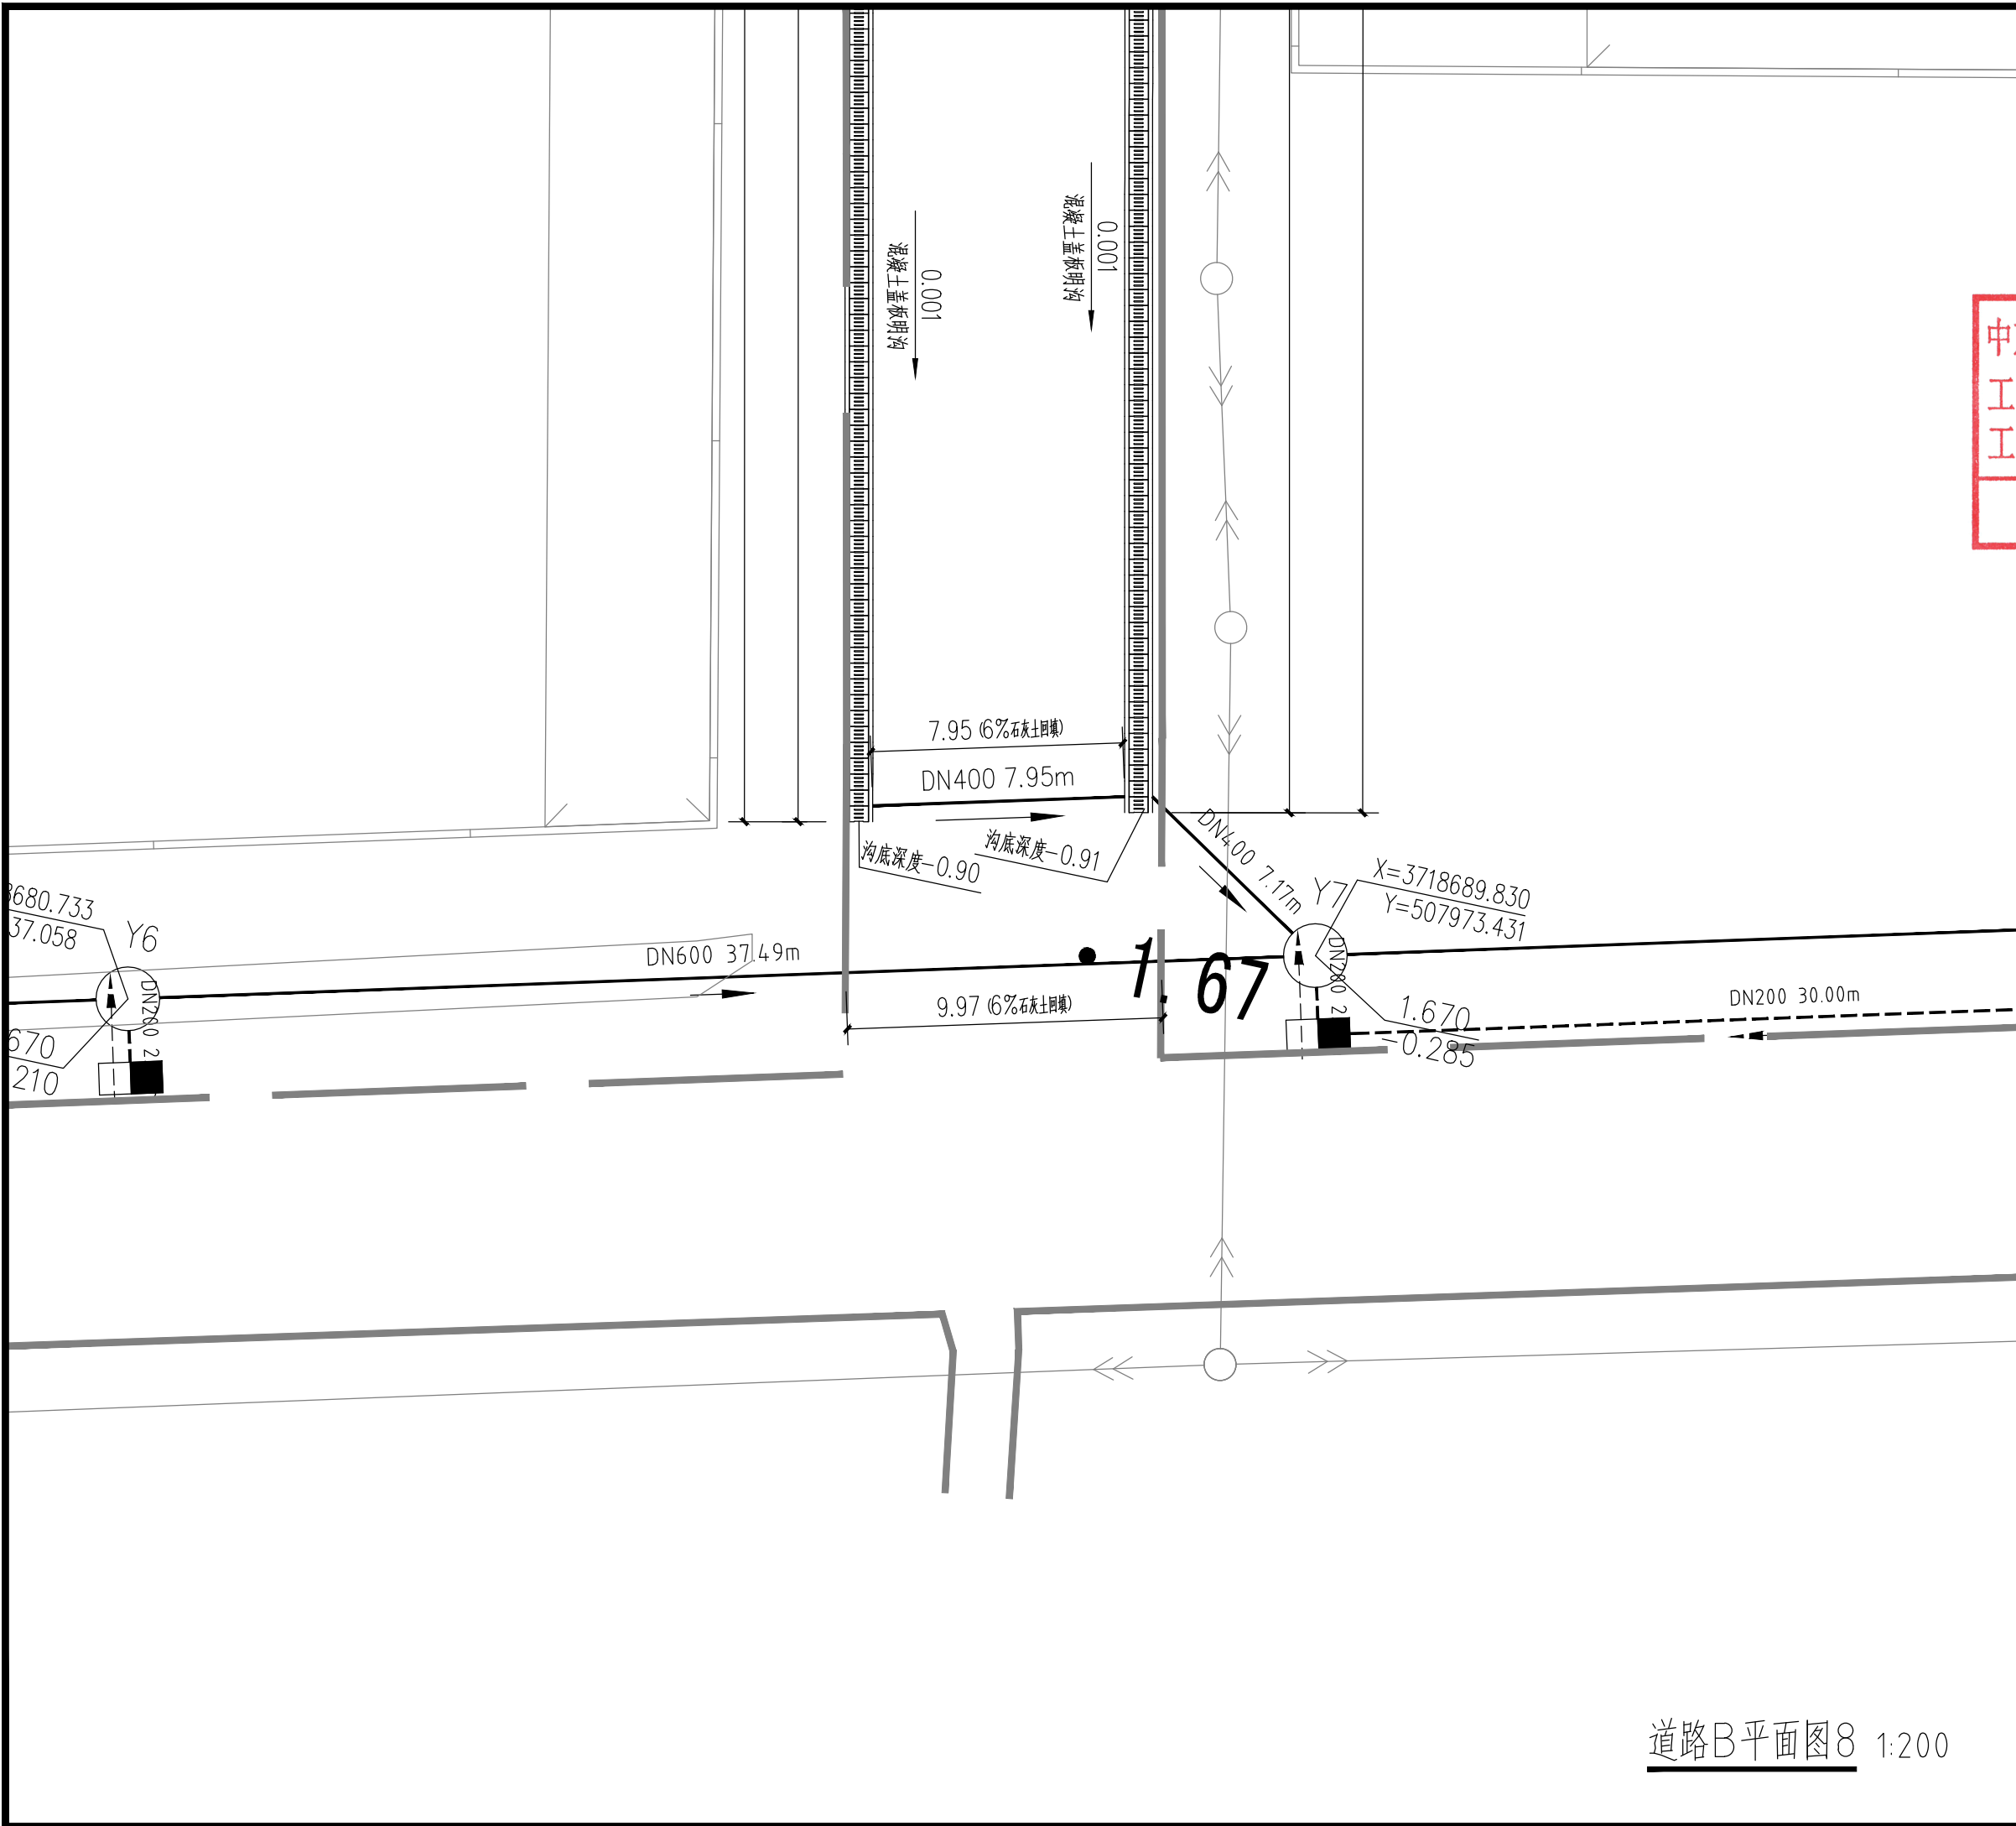

设计阶段 Design Stage				
方案	初设	报规	招标	施工
		●		
人防	消防	园林	绿建	

出图专用章 SHADCL PROJECT SEAL

**中京方正（北京）信息技术有限公司**  
 工程设计 甲级 A111002861  
 工程设计 乙级 A211002868

**出图专用章**  
未加盖本公司出图专用章无效 INVALID WITHOUT THE SPECIAL SEAL

注册执业章 REGISTERED SEAL

**中华人民共和国一级注册建筑师**  
 姓名：肖光荣  
 注册号：1100286-010  
 有效期：至2027年10月

**中京方正（北京）信息技术有限公司**  
 Zhongjing Fangzheng(Beijing) Engineering Technology Co., Ltd.  
 建筑行业（建筑工程）甲级 A111002861

项目负责人 Item Prin	肖光荣	
专业负责人 Chief	肖光荣	
审定 Approved	董志慧	
审核 Examined	杨敏	
校对 Checked	董志慧	
设计 Designed	赵航震	

建设单位 Client  
 射阳县长荡镇人民政府

工程名称 Project  
 长荡镇胜利桥工业园区（西区）雨水管网改造提升项目

子项 Sub Item

图名 Title  
 道路B平面图8

工程号 Pjt. No.	YCFZ-202604-011	专业 Dept.	给排水
比例 Scale	见图	图号 Dwg. No.	建-23
版本 Version		日期 Date	2026年04月

道路B平面图8 1:200

\* 本图纸版权归属中京方正（北京）信息技术有限公司所有。  
 \* 本图纸需手绘齐全方可用于施工。

设计阶段 Design Stage				
方案	初设	报规	招标	施工
		●		
人防	消防	园林	绿建	

出图专用章 SHADCL PROJECT SEAL

中京方正(北京)信息技术有限公司  
工程设计 甲级 A111002861  
工程设计 乙级 A211002868

出图专用章  
未加盖本公司出图专用章无效 INVALID WITHOUT THE SPECIAL SEAL

注册执业章 REGISTERED SEAL

中华人民共和国一级注册建筑师  
姓名: 肖光荣  
注册号: 1100286-010  
有效期至: 至2027年10月

中京方正(北京)信息技术有限公司  
Zhongjing Fangzheng(Beijing) Engineering Technology Co., Ltd.

建筑行业(建筑工程)甲级 A111002861

项目负责人 Item Prin	肖光荣	肖光荣
专业负责人 Chief	肖光荣	肖光荣
审定 Approved	董志慧	董志慧
审核 Examined	杨敏	杨敏
校对 Checked	董志慧	董志慧
设计 Designed	赵航震	赵航震


建设单位 Client  
射阳县长荡镇人民政府

工程名称 Project  
长荡镇胜利桥工业园区(西区)雨水管网改造提升项目

子项 Sub Item

图名 Title  
道路C平面图1


工程号 Pjt. No.	YCFZ-202604-011	专业 Dept.	给排水
比例 Scale	见图	图号 Dwg. No.	建-24
版本 Version		日期 Date	2026年04月

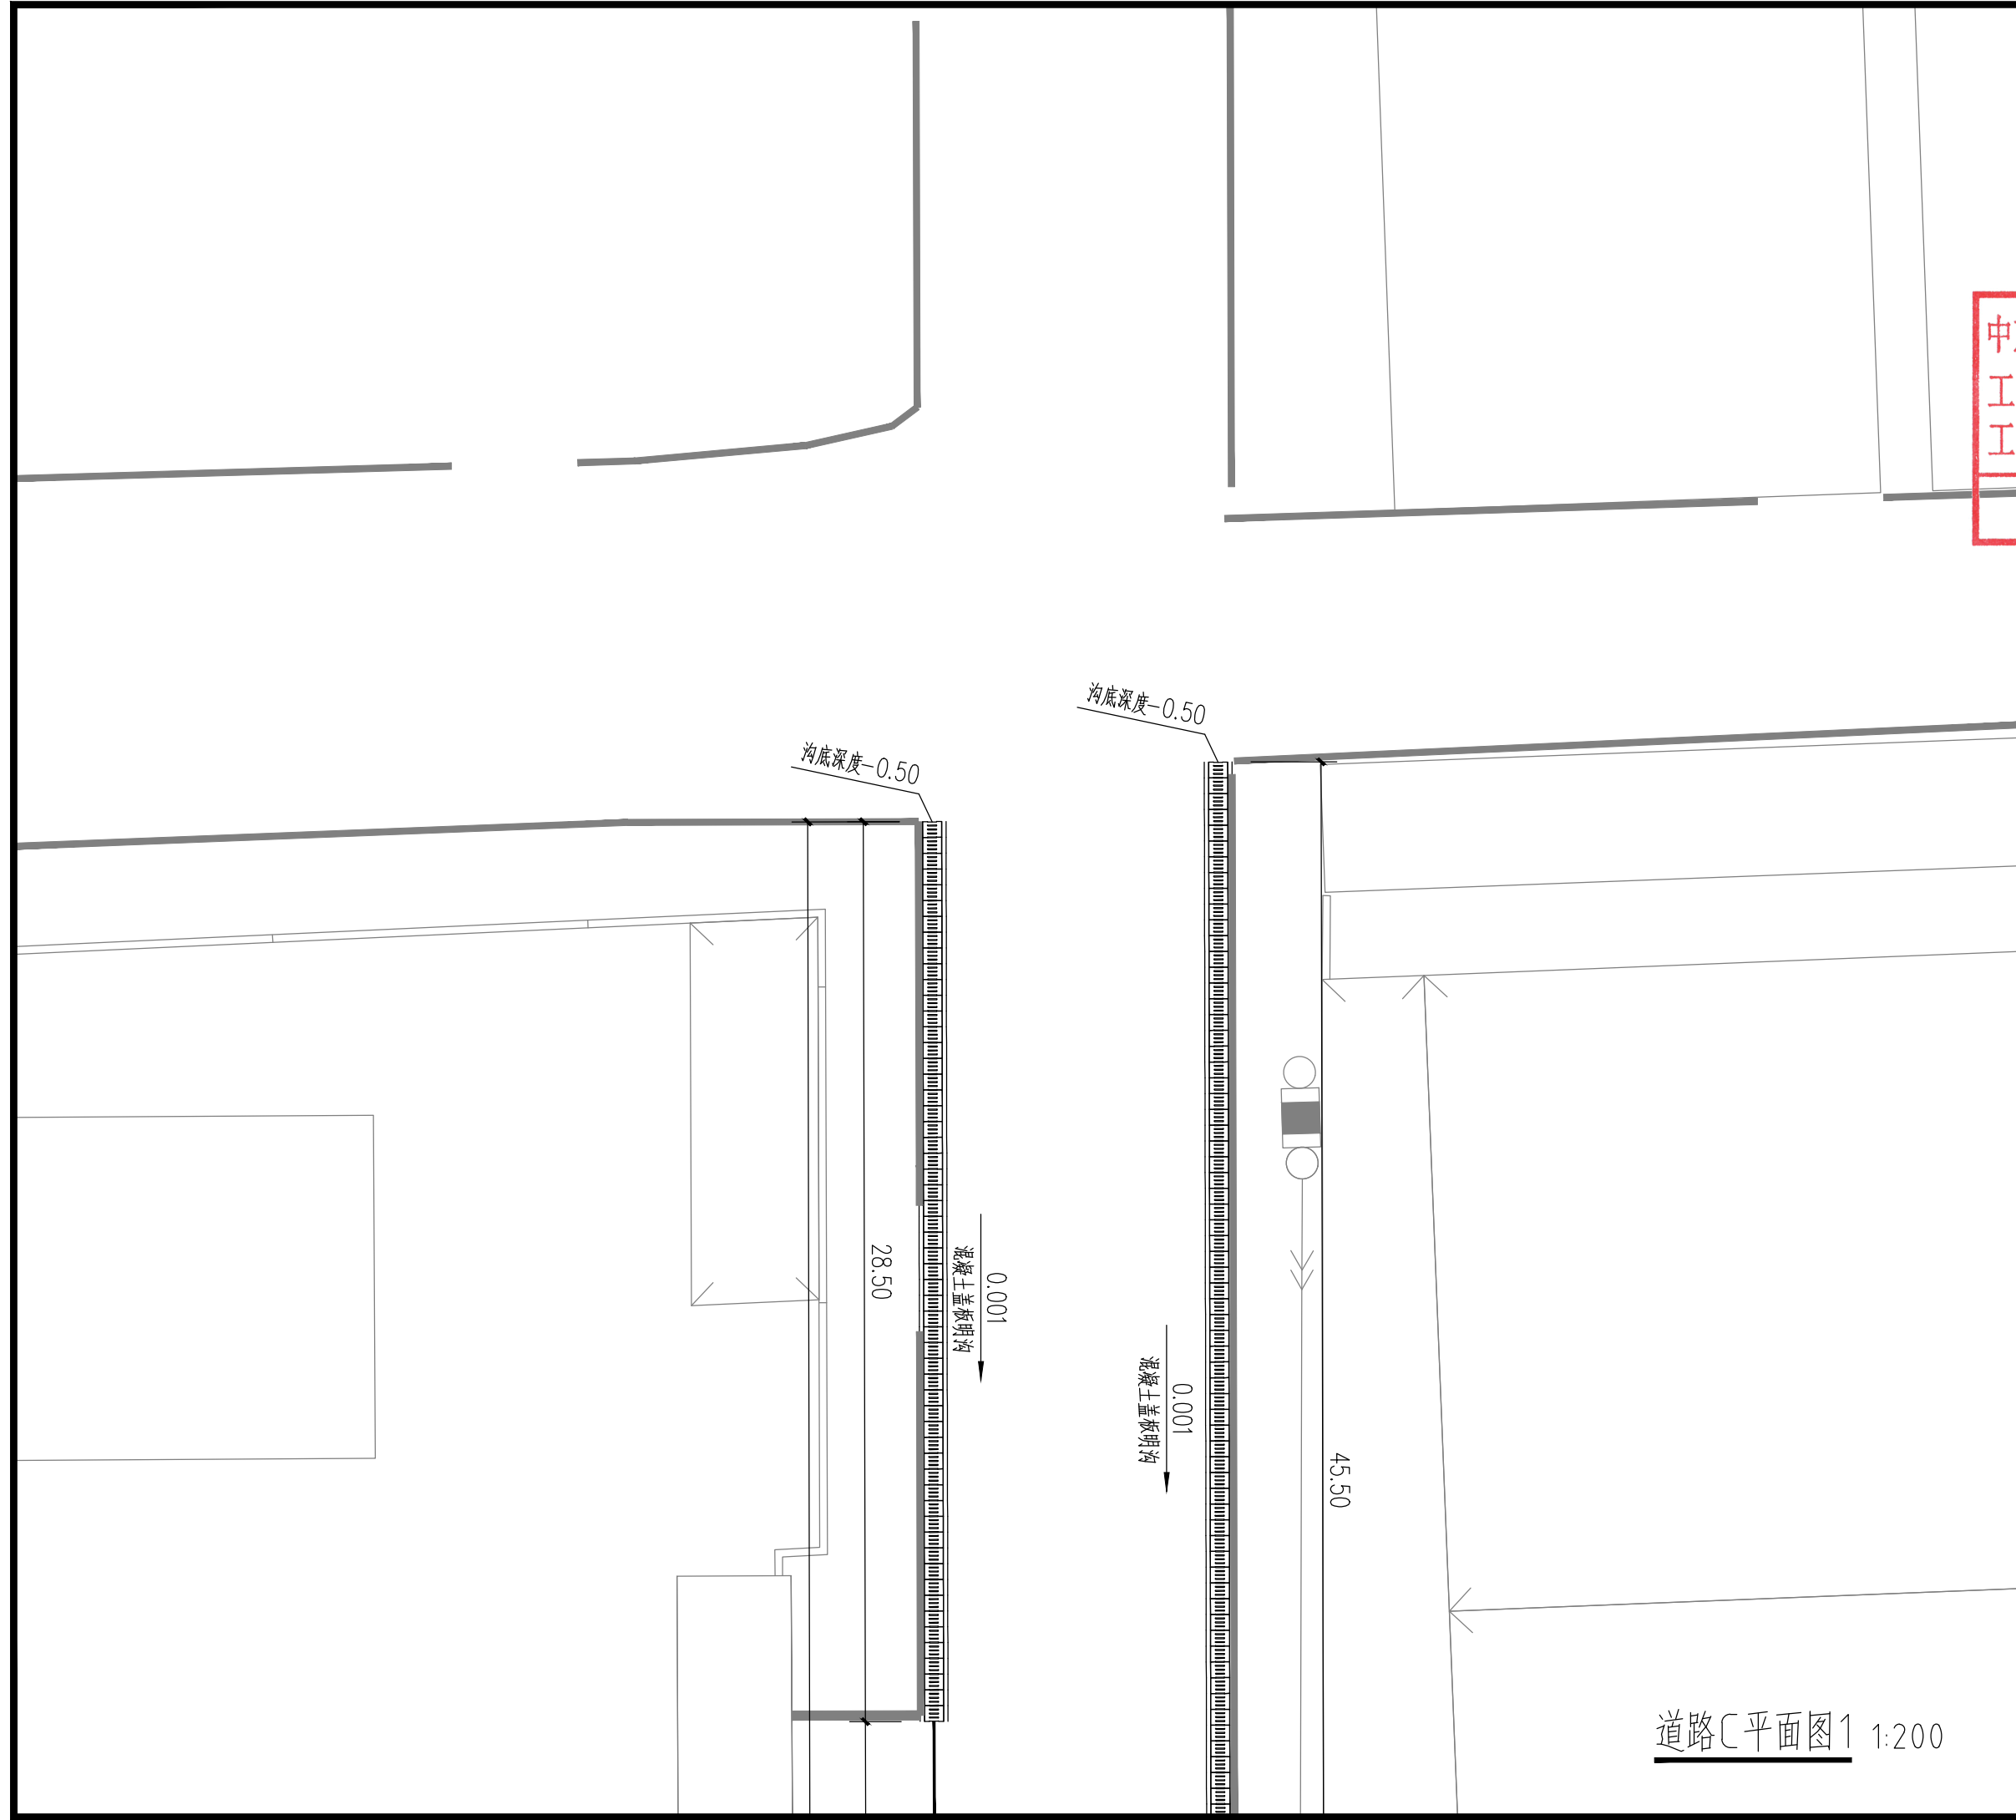

\* 本图纸版权归属中京方正(北京)信息技术有限公司所有。  
\* 本图纸需手续齐全方可用于施工。

道路C平面图1 1:200

\* 本图纸版权归属中京方正(北京)信息技术有限公司所有。  
\* 本图纸需手续齐全方可用于施工。

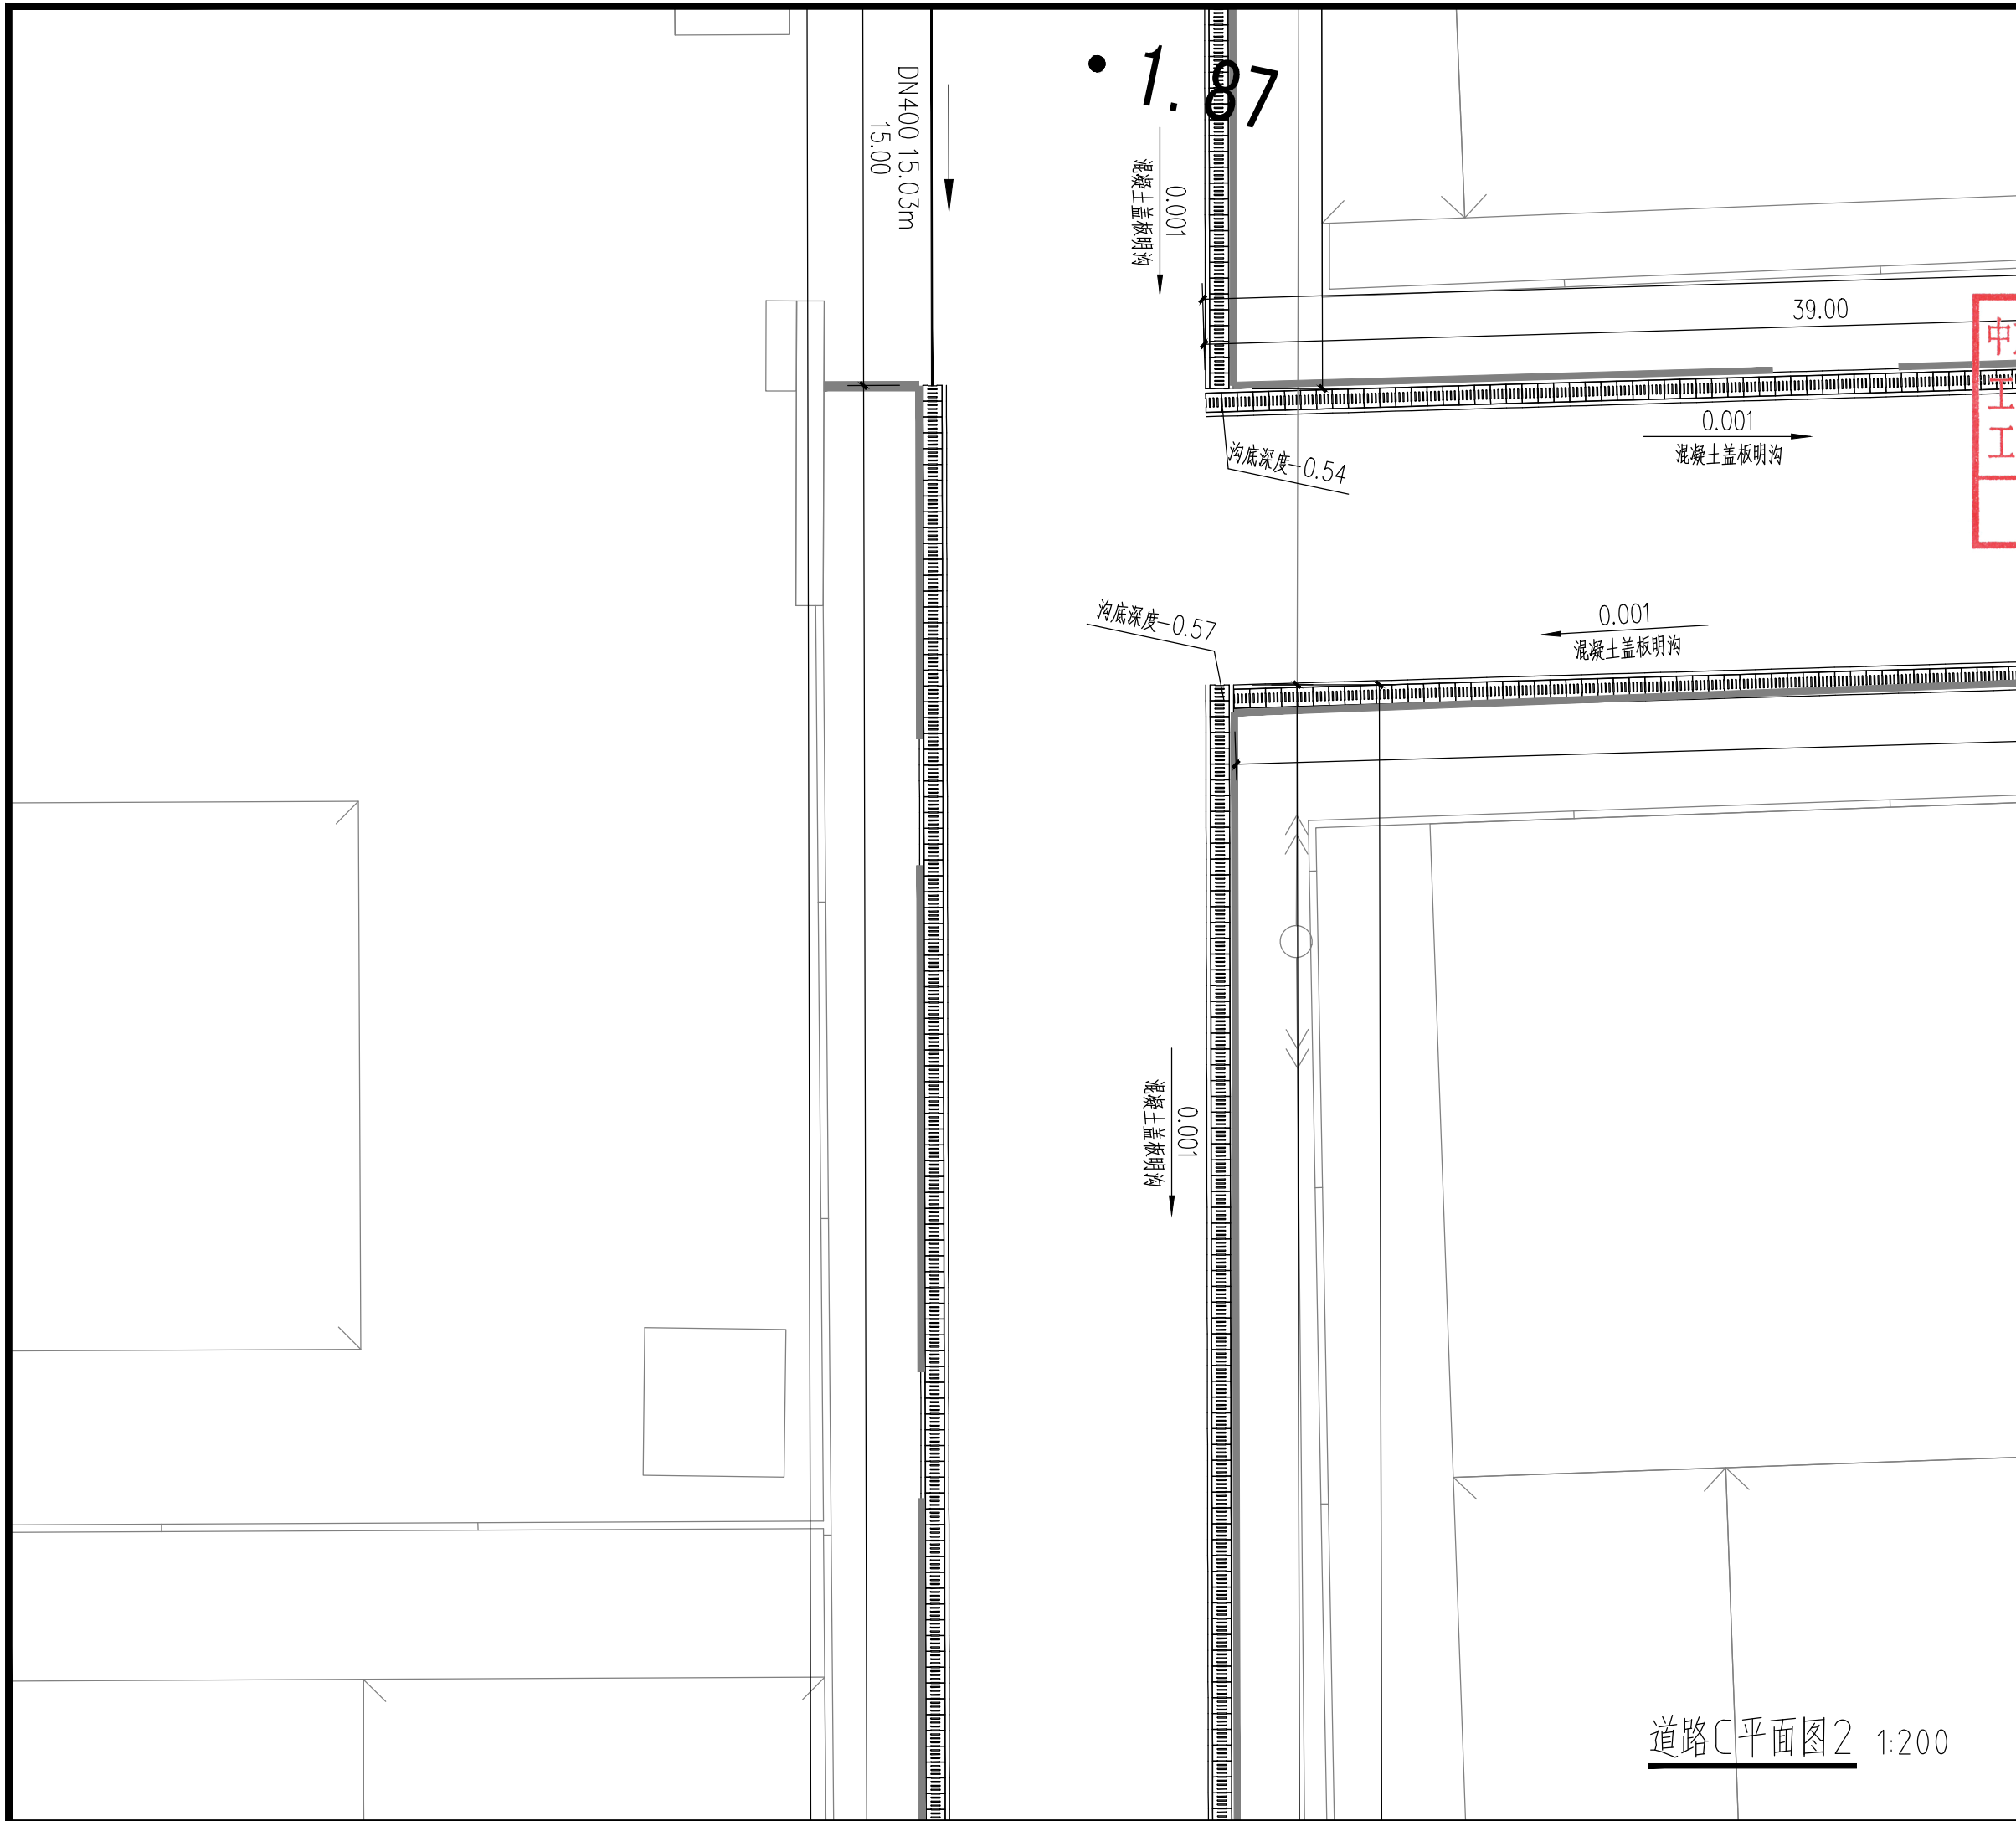

设计阶段 Design Stage				
方案	初设	报规	招标	施工
人防	消防	园林	绿建	

出图专用章 SHADCL PROJECT SEAL

中京方正(北京)信息技术有限公司  
工程设计 甲级 A111002861  
工程设计 乙级 A211002868

出图专用章  
未加盖本公司出图专用章无效 INVALID NO THE SPECIAL SEAL

注册执业章 REGISTERED SEAL

中华人民共和国一级注册建筑师  
姓名: 肖光荣  
注册号: 1100286-010  
有效期: 至2027年10月

中京方正(北京)信息技术有限公司  
Zhongjing Fangzheng(Beijing) Engineering Technology Co., Ltd.  
建筑行业(建筑工程)甲级 A111002861

项目负责人 Item Prin	肖光荣	肖光荣
专业负责人 Chief	肖光荣	肖光荣
审定 Approved	董志慧	董志慧
审核 Examined	杨敏	杨敏
校对 Checked	董志慧	董志慧
设计 Designed	赵航震	赵航震

建设单位 Client  
射阳县长荡镇人民政府

工程名称 Project  
长荡镇胜利桥工业园区(西区)雨水管网改造提升项目

子项 Sub Item

图名 Title  
道路C平面图2

工程号 Pjt. No.	YCFZ-202604-011	专业 Dept.	给排水
比例 Scale	见图	图号 Dwg. No.	建-25
版本 Version		日期 Date	2026年04月

道路C平面图2 1:200

\* 本图纸版权属于中京方正（北京）信息技术有限公司所有。  
\* 本图纸需手续齐全方可用于施工。



道路C平面图3 1:200

设计阶段 Design Stage				
方案	初设	报规	招标	施工
		●		
人防	消防	园林	绿建	

出图专用章 SHADCL PROJECT SEAL

中京方正（北京）信息技术有限公司  
工程设计 甲级 A111002861  
工程设计 乙级 A211002868

出图专用章

未加盖本公司出图专用章无效 INVALID NO THE SPECIAL SEAL

注册执业章 REGISTERED SEAL

中华人民共和国一级注册建筑师  
姓名：肖光荣  
注册号：1100286-010  
有效期至：至2027年10月

中京方正（北京）信息技术有限公司  
Zhongjing Fangzheng(Beijing) Engineering Technology Co., Ltd.  
建筑行业（建筑工程）甲级 A111002861

项目负责人 Item Prin	肖光荣	肖光荣
专业负责人 Chief	肖光荣	肖光荣
审定 Approved	董志慧	董志慧
审核 Examined	杨敏	杨敏
校对 Checked	董志慧	董志慧
设计 Designed	赵航震	赵航震

建设单位 Client  
射阳县长荡镇人民政府

工程名称 Project  
长荡镇胜利桥工业园区（西区）雨水管网改造提升项目

子项 Sub Item

图名 Title  
道路C平面图3

工程号 Pjt. No.	YCFZ-202604-011	专业 Dept.	给排水
比例 Scale	见图	图号 Dwg. No.	建-26
版本 Version		日期 Date	2026年04月



\* 本图纸版权归属中京方正（北京）信息技术有限公司所有。  
\* 本图纸需手续齐全方可用于施工。



道路C平面图5 1:200

设计阶段 Design Stage				
方案	初设	报规	招标	施工
		●		
人防	消防	园林	绿建	

出图专用章 SHADCL PROJECT SEAL

中京方正（北京）信息技术有限公司  
工程设计 甲级 A111002861  
工程设计 乙级 A211002868

出图专用章

未加盖本公司出图专用章无效 INVALID NO THE SPECIAL SEAL

注册执业章 REGISTERED SEAL

中华人民共和国一级注册建筑师  
姓名：肖光荣  
注册号：1100286-010  
有效期：至2027年10月

中京方正（北京）信息技术有限公司  
Zhongjing Fangzheng(Beijing) Engineering Technology Co., Ltd.  
建筑行业（建筑工程）甲级 A111002861

项目负责人 Item Prin	肖光荣	肖光荣
专业负责人 Chief	肖光荣	肖光荣
审定 Approved	董志慧	董志慧
审核 Examined	杨敏	杨敏
校对 Checked	董志慧	董志慧
设计 Designed	赵航震	赵航震

建设单位 Client  
射阳县长荡镇人民政府

工程名称 Project  
长荡镇胜利桥工业园区（西区）雨水管网改造提升项目

子项 Sub Item

图名 Title  
道路C平面图5

工程号 Pjt. No.	YCFZ-202604-011	专业 Dept.	给排水
比例 Scale	见图	图号 Dwg. No.	建-28
版本 Version		日期 Date	2026年04月

\* 本图纸版权归属中京方正(北京)信息技术有限公司所有。  
\* 本图纸需手续齐全方可用于施工。



设计阶段 Design Stage				
方案	初设	报规	招标	施工
		●		
人防	消防	园林	绿建	

出图专用章 SHADCL PROJECT SEAL

中京方正(北京)信息技术有限公司  
工程设计 甲级 A111002861  
工程设计 乙级 A211002868  
出图专用章  
未加盖本公司出图专用章无效 INVALID IN THE SPECIAL SEAL

注册执业章 REGISTERED SEAL

中华人民共和国一级注册建筑师  
姓名: 肖光荣  
注册号: 1100286-010  
有效期至: 至2027年10月

中京方正(北京)信息技术有限公司  
Zhongjing Fangzheng(Beijing) Engineering Technology Co., Ltd.

建筑行业(建筑工程)甲级 A111002861

项目负责人 Item Prin	肖光荣	肖光荣
专业负责人 Chief	肖光荣	肖光荣
审定 Approved	董志慧	董志慧
审核 Examined	杨敏	杨敏
校对 Checked	董志慧	董志慧
设计 Designed	赵航震	赵航震

建设单位 Client

射阳县长荡镇人民政府

工程名称 Project

长荡镇胜利桥工业园区(西区)雨水管网改造提升项目

子项 Sub Item


图名 Title

道路C平面图6

工程号 Pjt. No.	YCFZ-202604-011	专业 Dept.	给排水
比例 Scale	见图	图号 Dwg. No.	建-29
版本 Version		日期 Date	2026年04月

道路C平面图6 1:200

\* 本图纸版权属于中京方正（北京）信息技术有限公司所有。  
\* 本图纸需手续齐全方可用于施工。

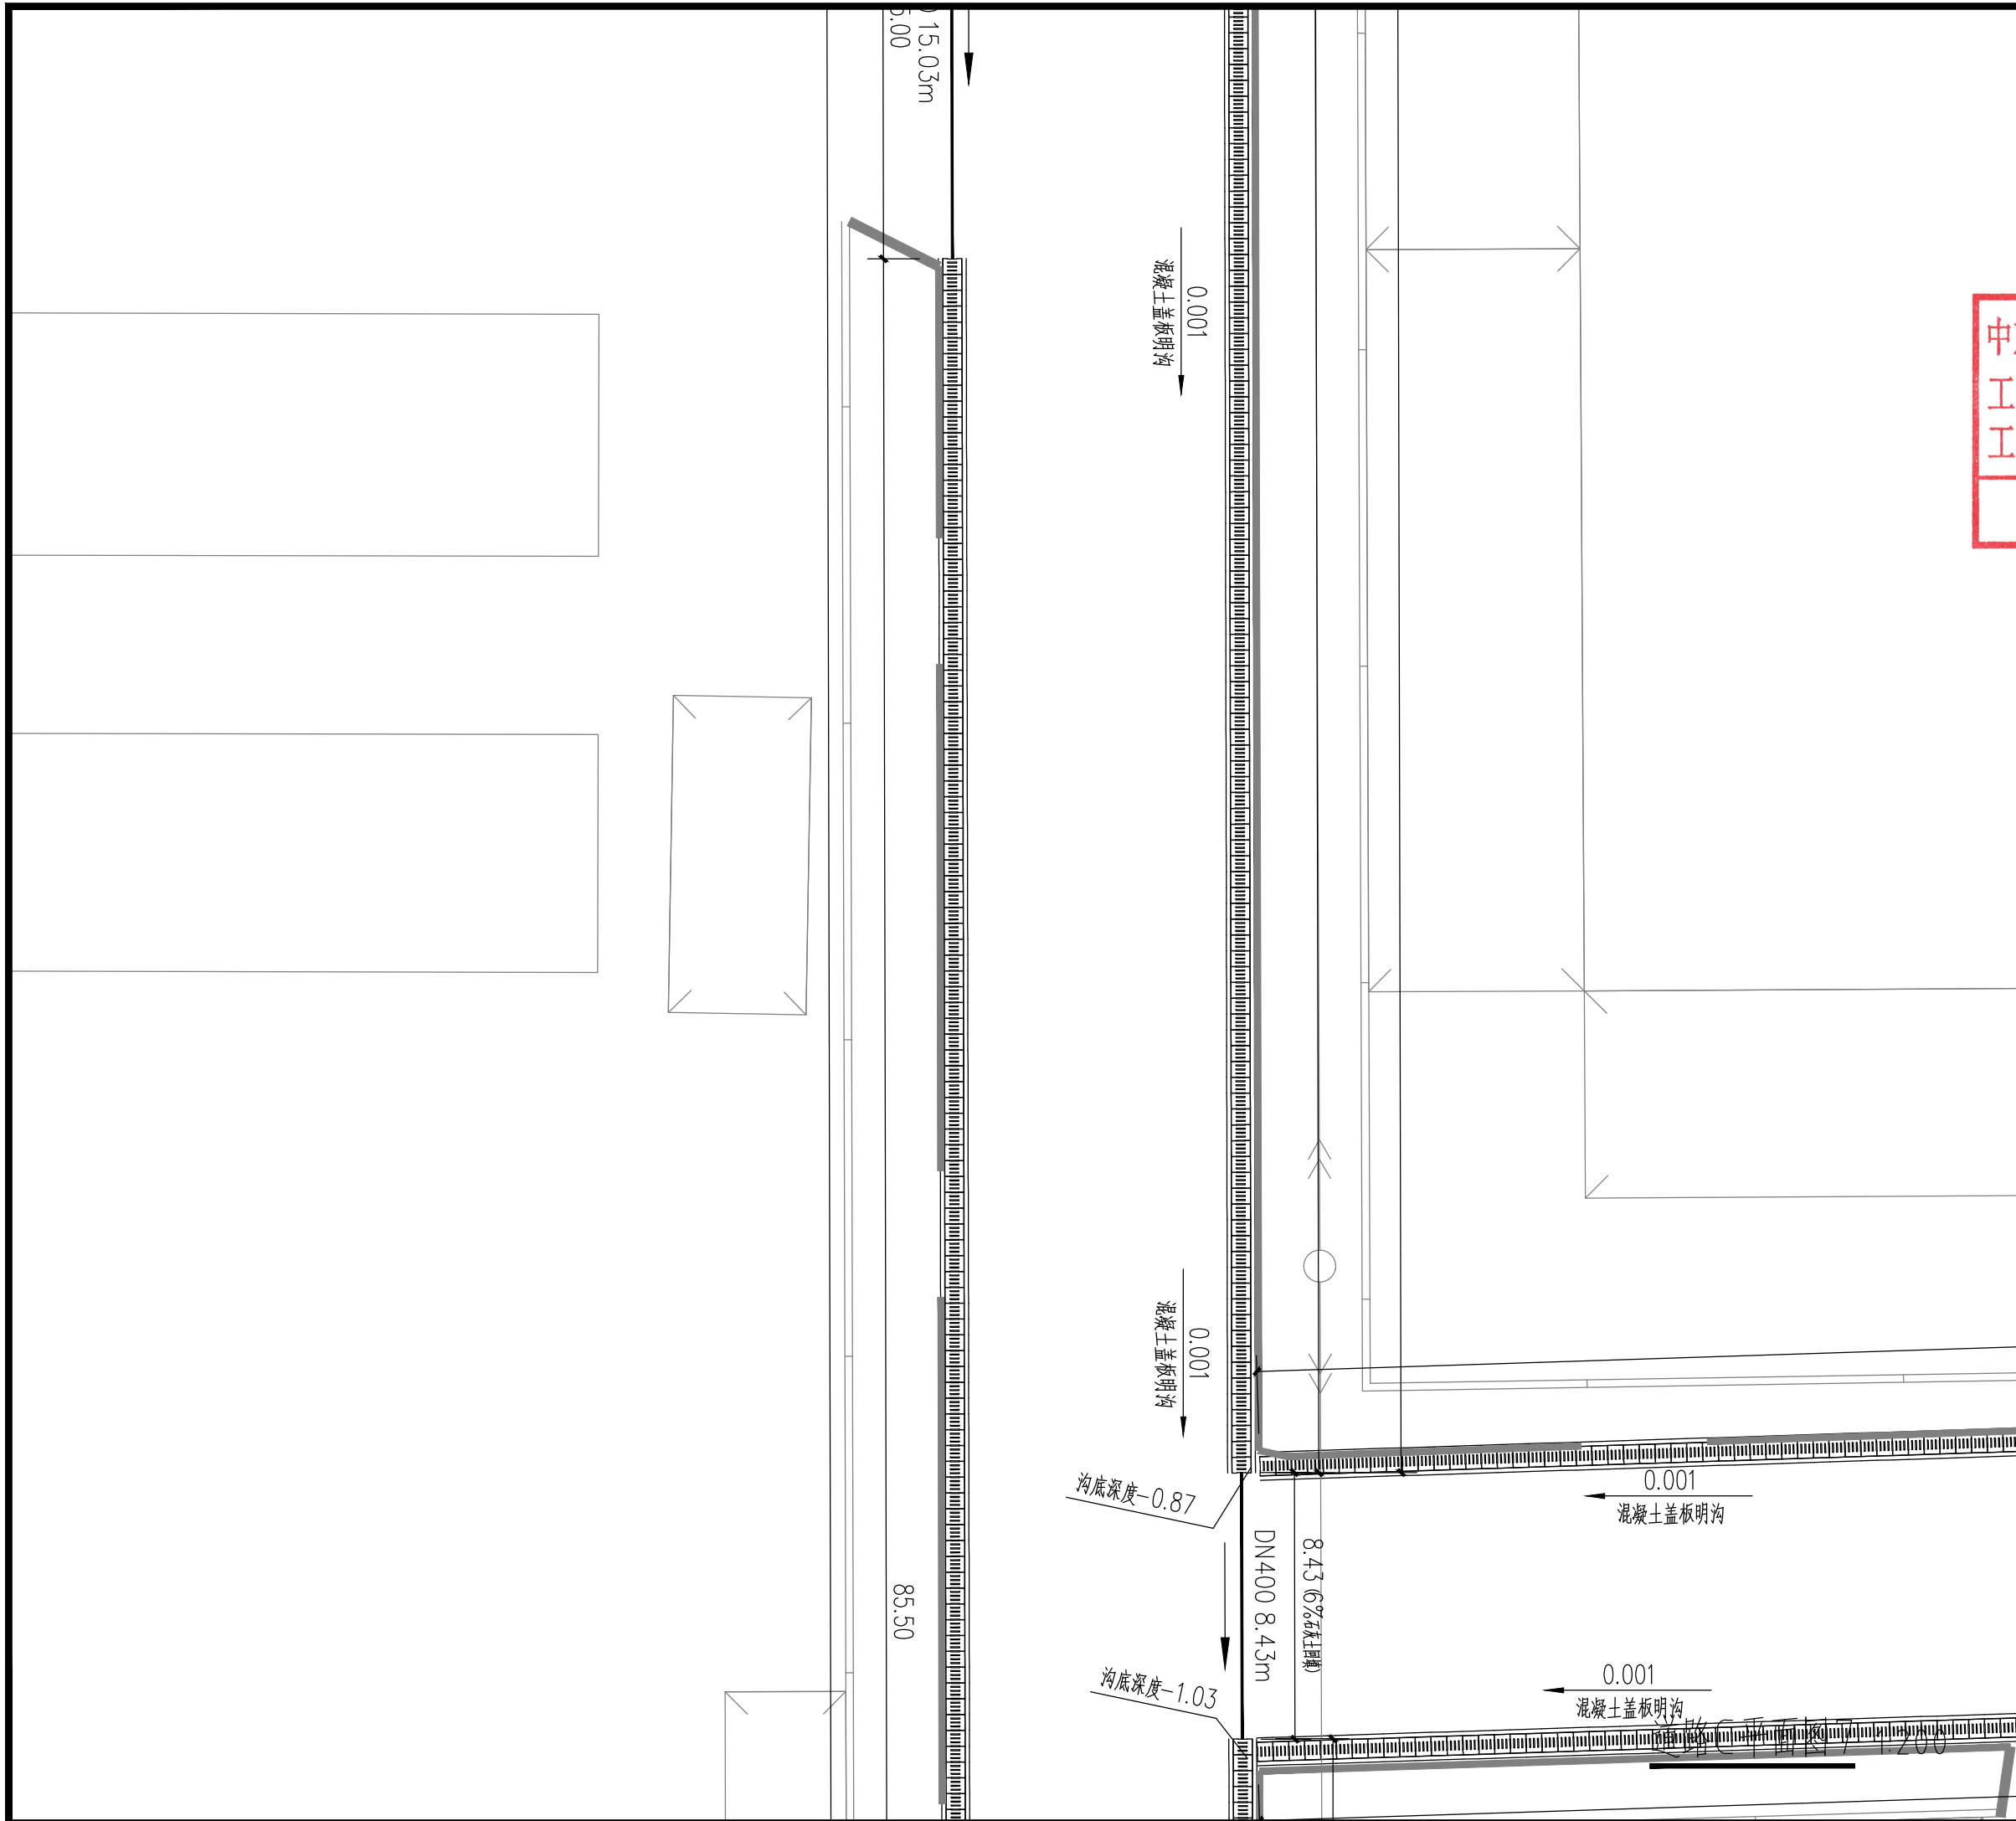

设计阶段 Design Stage				
方案	初设	报规	招标	施工
		●		
人防	消防	园林	绿建	

出图专用章 SHADCL PROJECT SEAL

中京方正（北京）信息技术有限公司  
工程设计 甲级 A111002861  
工程设计 乙级 A211002868  
出图专用章  
未加盖本公司出图专用章无效 (INVALID NO THE SPECIAL SEAL)

注册执业章 REGISTERED SEAL

中华人民共和国一级注册建筑师  
姓名：肖光荣  
注册号：1100286-010  
有效期至：至2027年10月

中京方正（北京）信息技术有限公司  
Zhongjing Fangzheng(Beijing) Engineering Technology Co., Ltd.

建筑行业（建筑工程）甲级 A111002861

项目负责人 Item Prin	肖光荣	肖光荣
专业负责人 Chief	肖光荣	肖光荣
审定 Approved	董志慧	董志慧
审核 Examined	杨敏	杨敏
校对 Checked	董志慧	董志慧
设计 Designed	赵航震	赵航震

建设单位 Client

射阳县长荡镇人民政府

工程名称 Project


长荡镇胜利桥工业园区（西区）雨水管网改造提升项目

子项 Sub Item

图名 Title

道路C平面图7

工程号 Pjt. No.	YCFZ-202604-011	专业 Dept.	给排水
比例 Scale	见图	图号 Dwg. No.	建-30
版本 Version		日期 Date	2026年04月

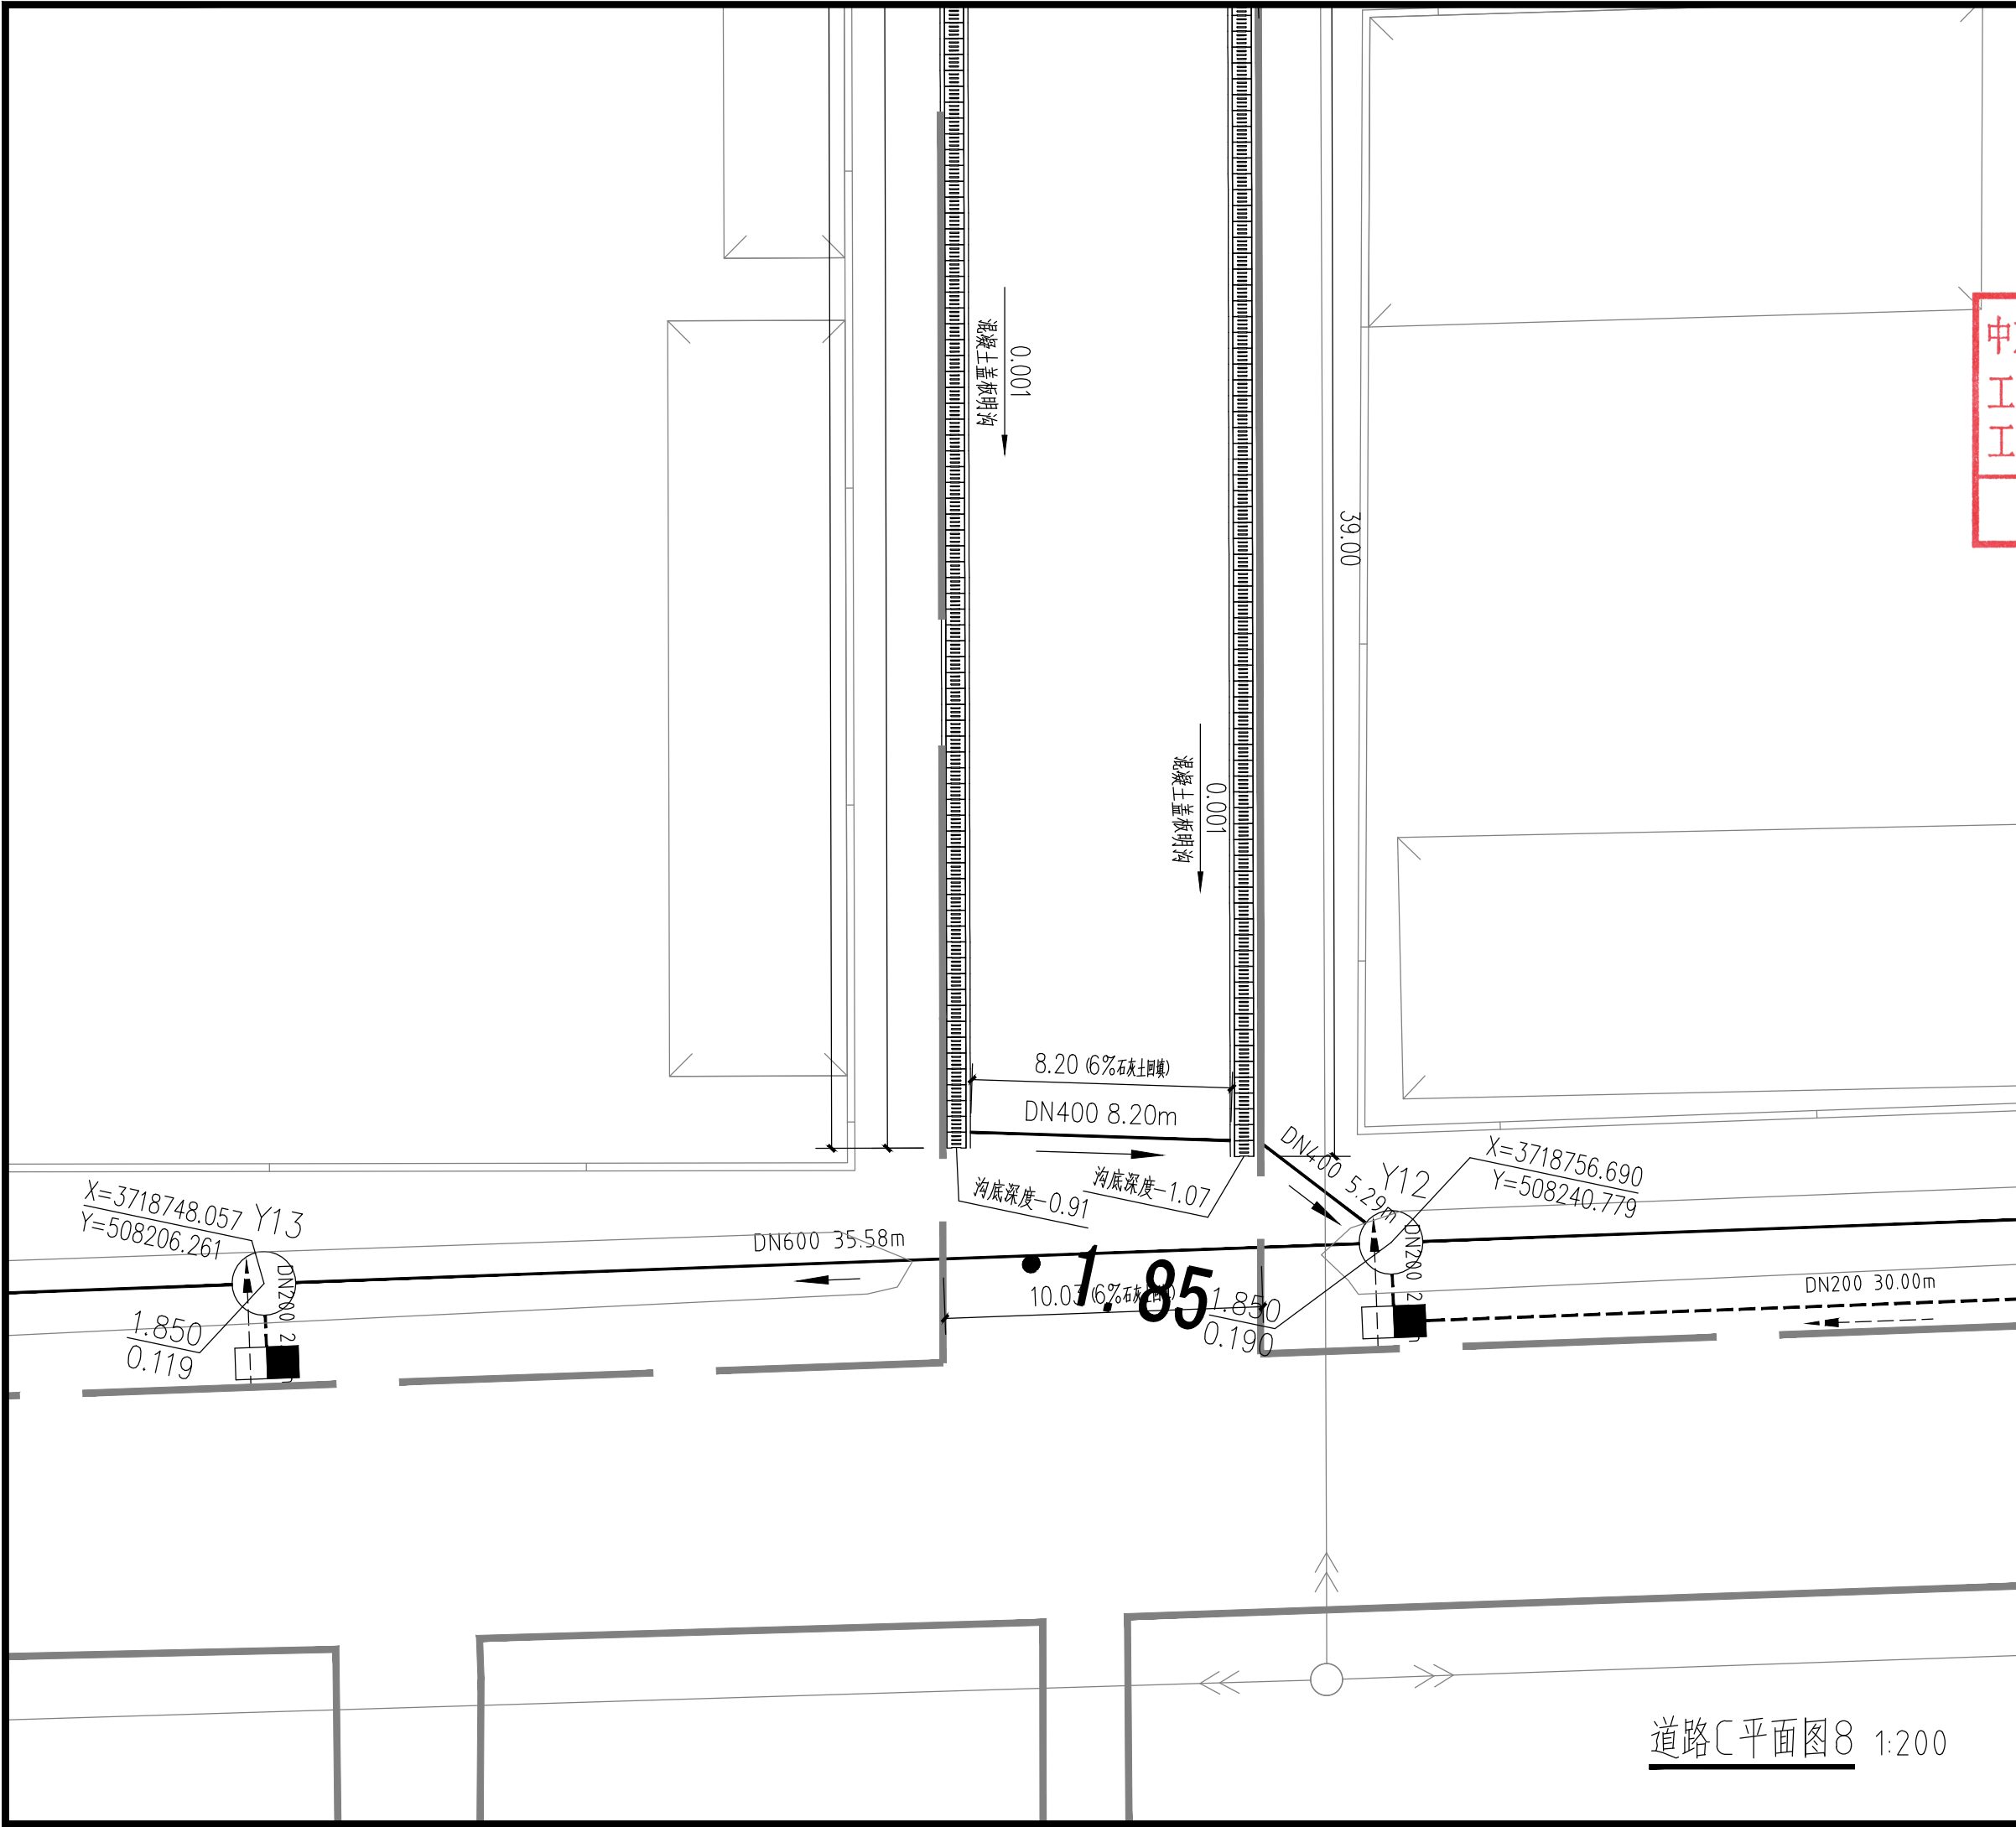

设计阶段 Design Stage				
方案	初设	报规	招标	施工
		●		
人防	消防	园林	绿建	

出图专用章 SHADCL PROJECT SEAL

**中京方正（北京）信息技术有限公司**  
 工程设计 甲级 A111002861  
 工程设计 乙级 A211002868

**出图专用章**  
未加盖本公司出图专用章无效 INVALID TO THE SPECIAL SEAL

注册执业章 REGISTERED SEAL

**中华人民共和国一级注册建筑师**  
 姓名：肖光荣  
 注册号：1100286-010  
 有效期：至2027年10月

**中京方正（北京）信息技术有限公司**  
 Zhongjing Fangzheng(Beijing) Engineering Technology Co., Ltd.  
 建筑行业（建筑工程）甲级 A111002861

项目负责人 Item Prin	肖光荣	
专业负责人 Chief	肖光荣	
审定 Approved	董志慧	
审核 Examined	杨敏	
校对 Checked	董志慧	
设计 Designed	赵航震	

建设单位 Client  
 射阳县长荡镇人民政府

工程名称 Project  
 长荡镇胜利桥工业园区（西区）雨水管网改造提升项目


子项 Sub Item

图名 Title  
 道路C平面图8

工程号 Pjt. No.	YCFZ-202604-011	专业 Dept.	给排水
比例 Scale	见图	图号 Dwg. No.	建-31
版本 Version		日期 Date	2026年04月

道路C平面图8 1:200

\* 本图纸版权归属中京方正（北京）信息技术有限公司所有。  
 \* 本图纸需手续齐全方可用于施工。

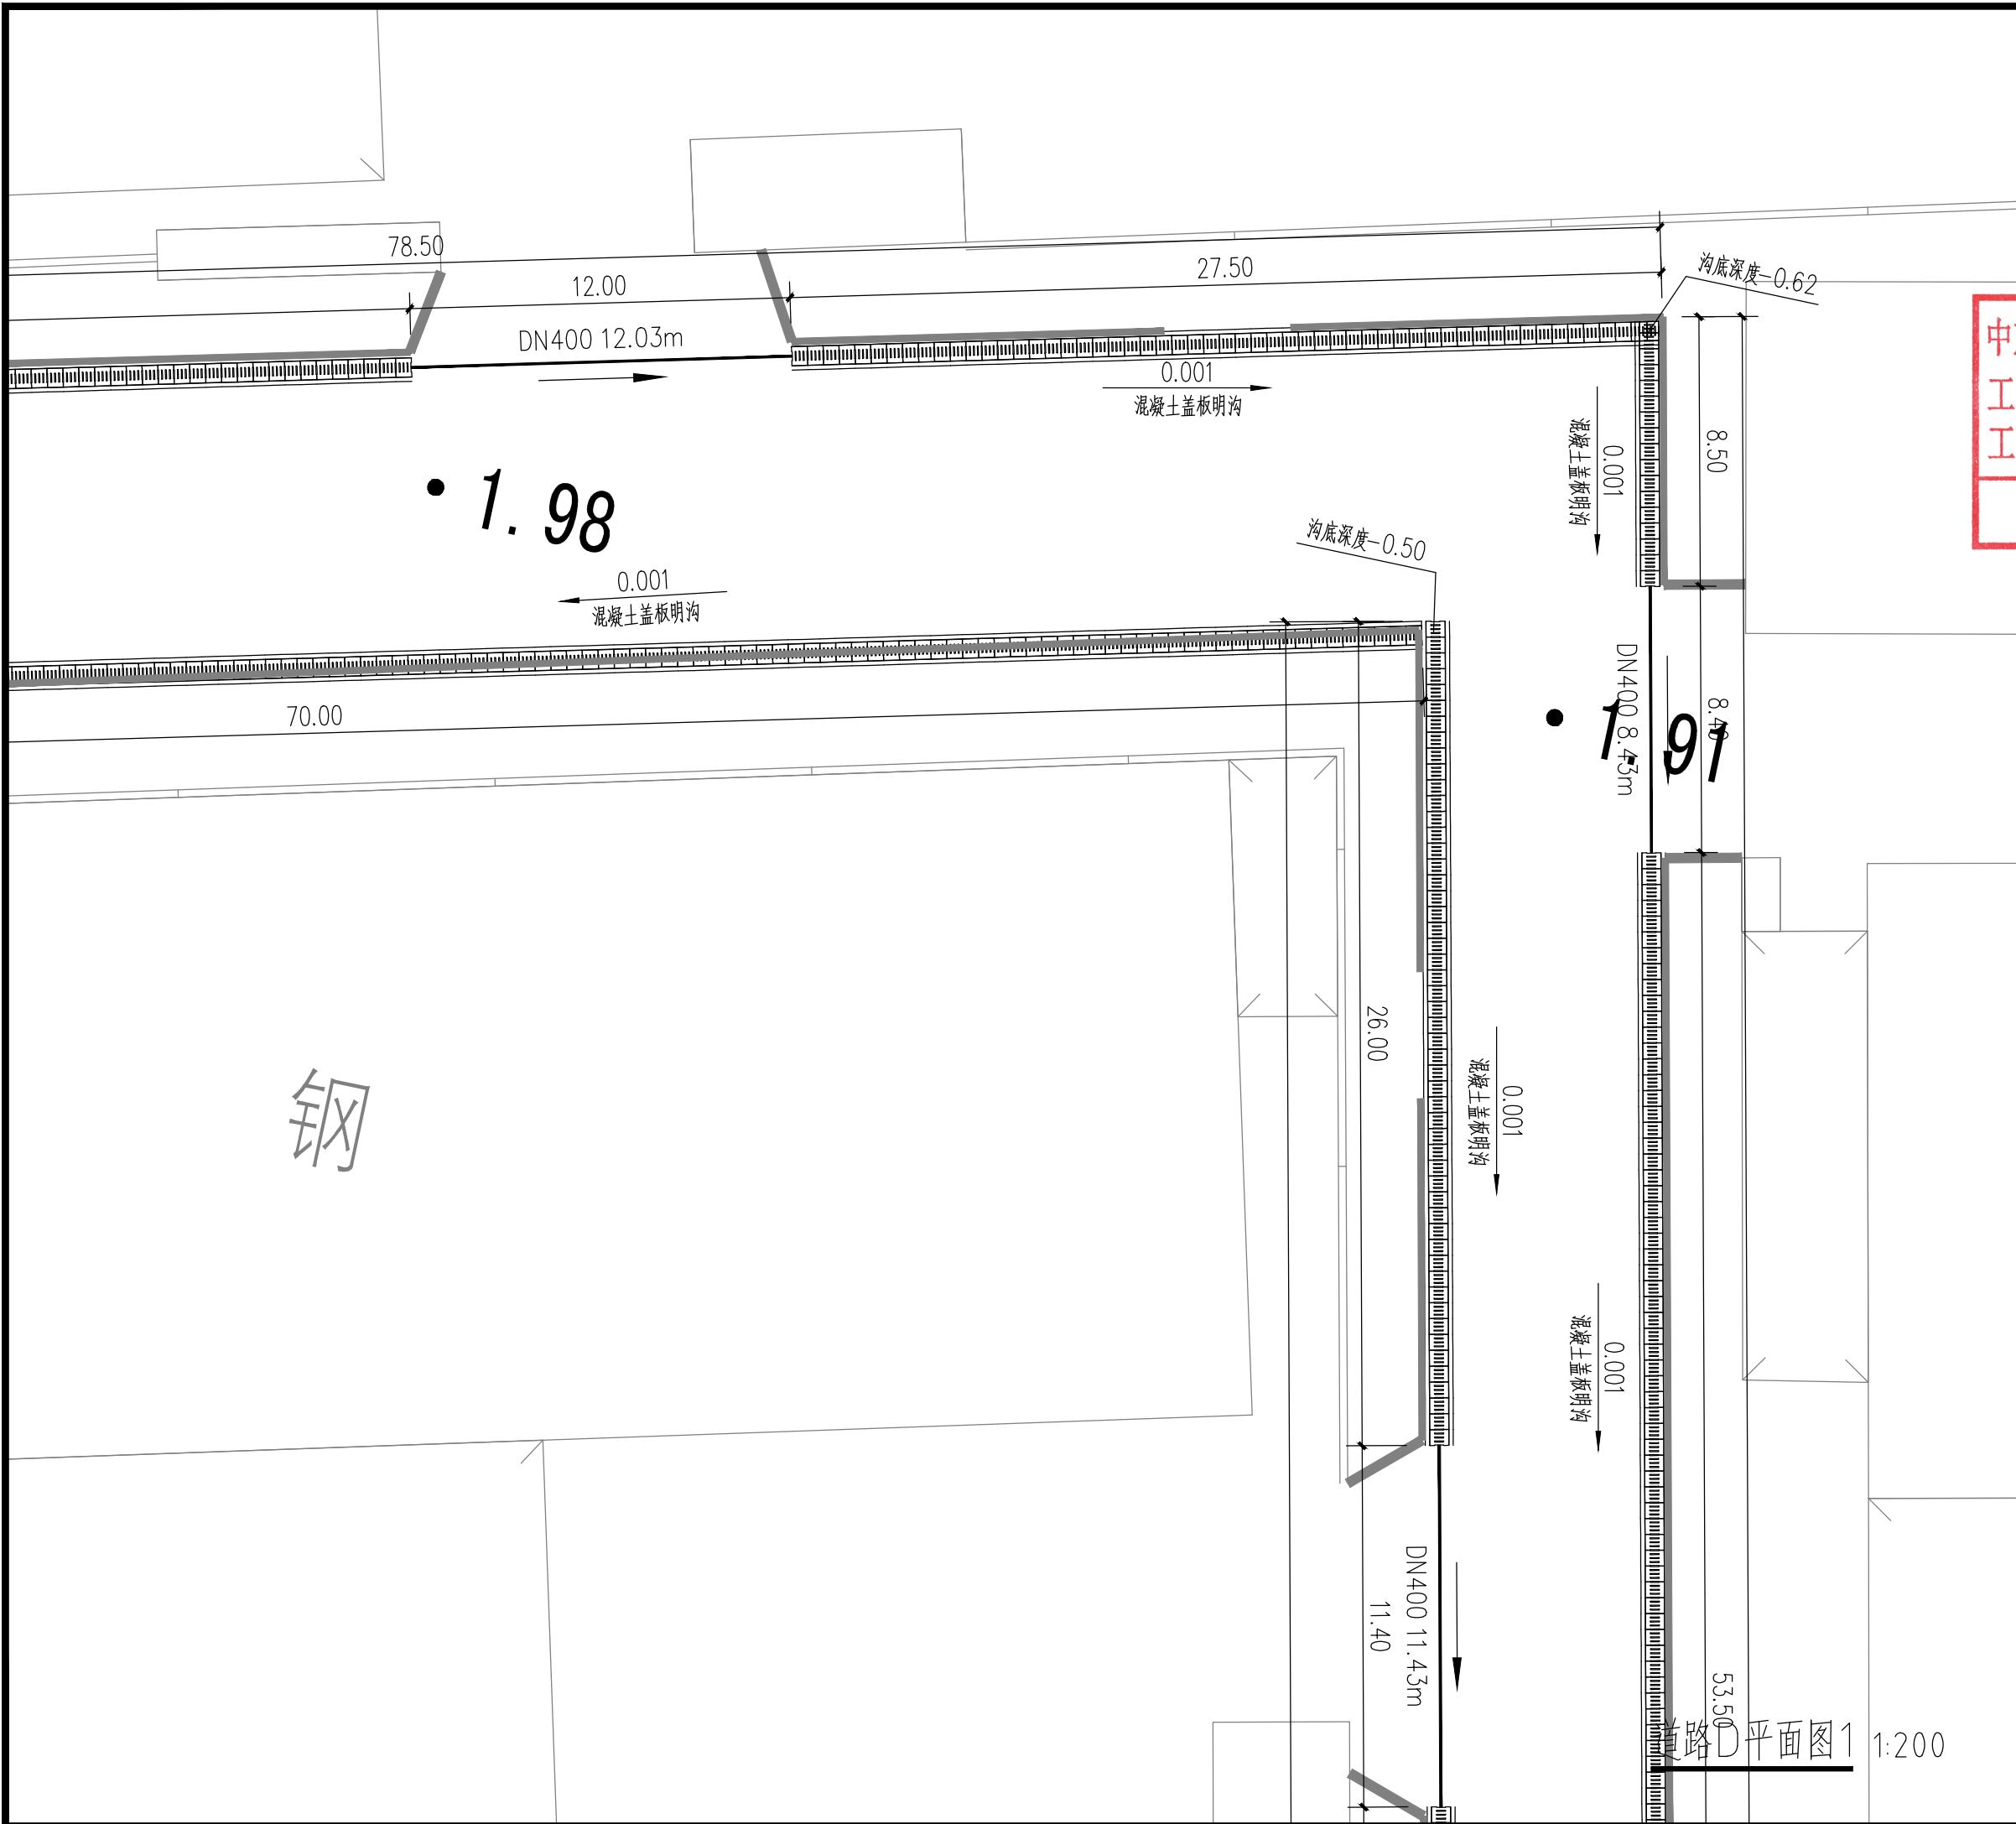

设计阶段 Design Stage				
方案	初设	报规	招标	施工
		●		
人防	消防	园林	绿建	

出图专用章 SHADCL PROJECT SEAL

中京方正(北京)信息技术有限公司  
 工程设计 甲级 A111002861  
 工程设计 乙级 A211002868

出图专用章

注册执业章 REGISTERED SEAL

中华人民共和国一级注册建筑师  
 姓名: 肖光荣  
 注册号: 1100286-010  
 有效期至: 至2027年10月

中京方正(北京)信息技术有限公司  
 Zhongjing Fangzheng(Beijing) Engineering Technology Co., Ltd.  
 建筑行业(建筑工程)甲级 A111002861

项目负责人 Item Prin	肖光荣	肖光荣
专业负责人 Chief	肖光荣	肖光荣
审定 Approved	董志慧	董志慧
审核 Examined	杨敏	杨敏
校对 Checked	董志慧	董志慧
设计 Designed	赵航震	赵航震

建设单位 Client  
 射阳县长荡镇人民政府

工程名称 Project  
 长荡镇胜利桥工业园区(西区)雨水管网改造提升项目

子项 Sub Item

图名 Title  
 道路D平面图1


工程号 Pjt. No.	YCFZ-202604-011	专业 Dept.	给排水
比例 Scale	见图	图号 Dwg. No.	建-32
版本 Version		日期 Date	2026年04月

\* 本图纸版权属于中京方正(北京)信息技术有限公司所有。  
 \* 本图纸需手续齐全方可用于施工。

道路D平面图1 1:200

钢

钢

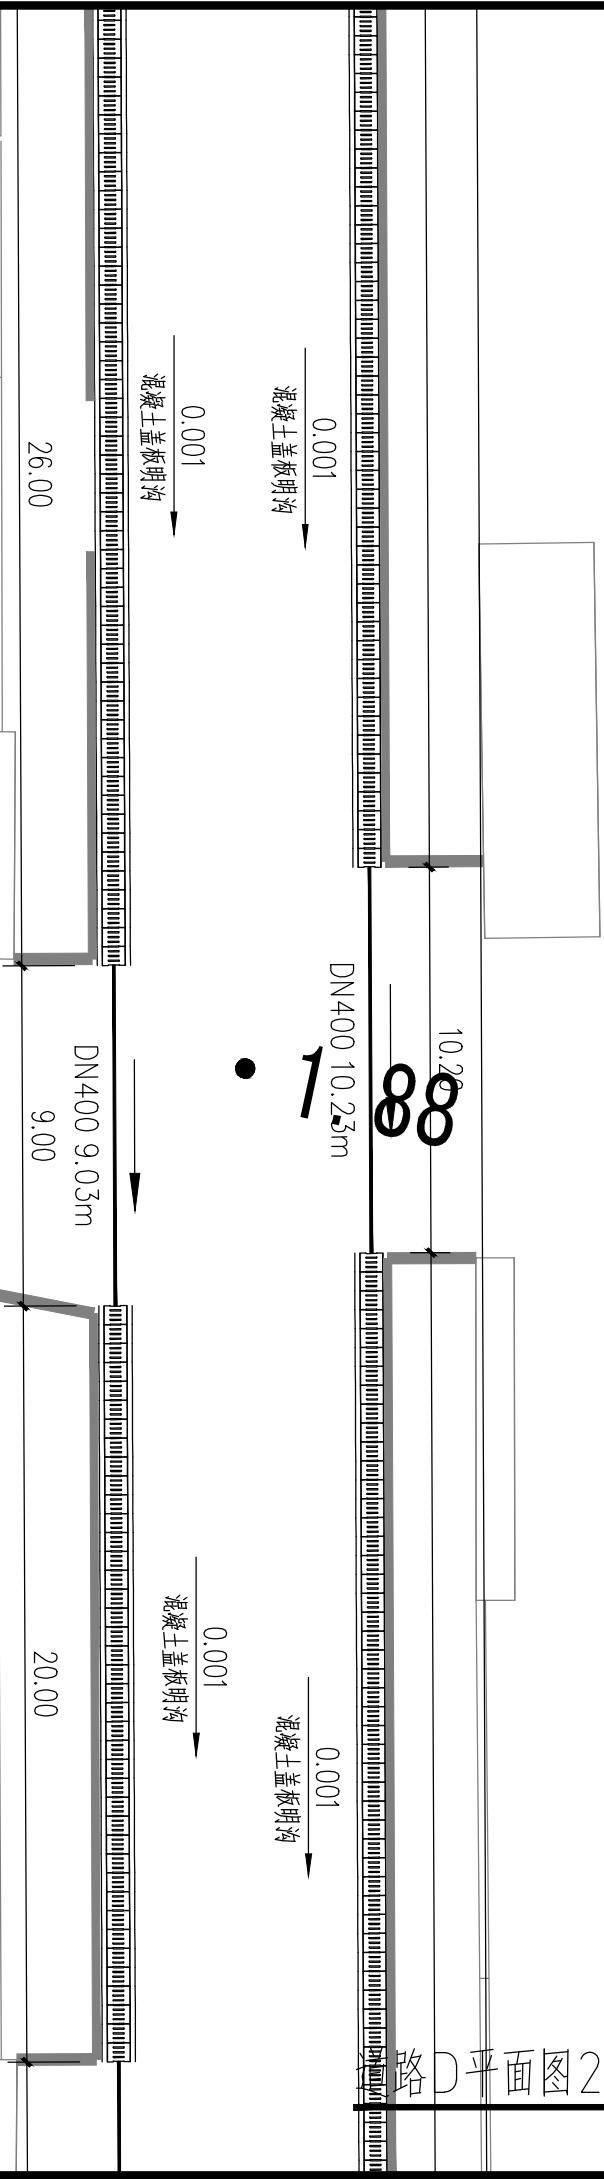

道路D平面图2 1:200

设计阶段 Design Stage				
方案	初设	报规	招标	施工
		●		
人防	消防	园林	绿建	

出图专用章 SHADCL PROJECT SEAL

中京方正（北京）信息技术有限公司  
 工程设计 甲级 A111002861  
 工程设计 乙级 A211002868

出图专用章

注册执业章 REGISTERED SEAL

中华人民共和国一级注册建筑师  
 姓名：肖光荣  
 注册号：1100286-010  
 有效期：至2027年10月

中京方正（北京）信息技术有限公司  
 Zhongjing Fangzheng(Beijing) Engineering Technology Co., Ltd.  
 建筑行业（建筑工程）甲级 A111002861

项目负责人 Item Prin	肖光荣	肖光荣
专业负责人 Chief	肖光荣	肖光荣
审定 Approved	董志慧	董志慧
审核 Examined	杨敏	杨敏
校对 Checked	董志慧	董志慧
设计 Designed	赵航震	赵航震

建设单位 Client  
 射阳县长荡镇人民政府


工程名称 Project  
 长荡镇胜利桥工业园区（西区）雨水管网改造提升项目

子项 Sub Item

图名 Title  
 道路D平面图2

工程号 Pjt. No.	YCFZ-202604-011	专业 Dept.	给排水
比例 Scale	见图	图号 Dwg. No.	建-33
版本 Version		日期 Date	2026年04月

\* 本图纸版权归属中京方正（北京）信息技术有限公司所有。  
 \* 本图纸需手续齐全方可用于施工。

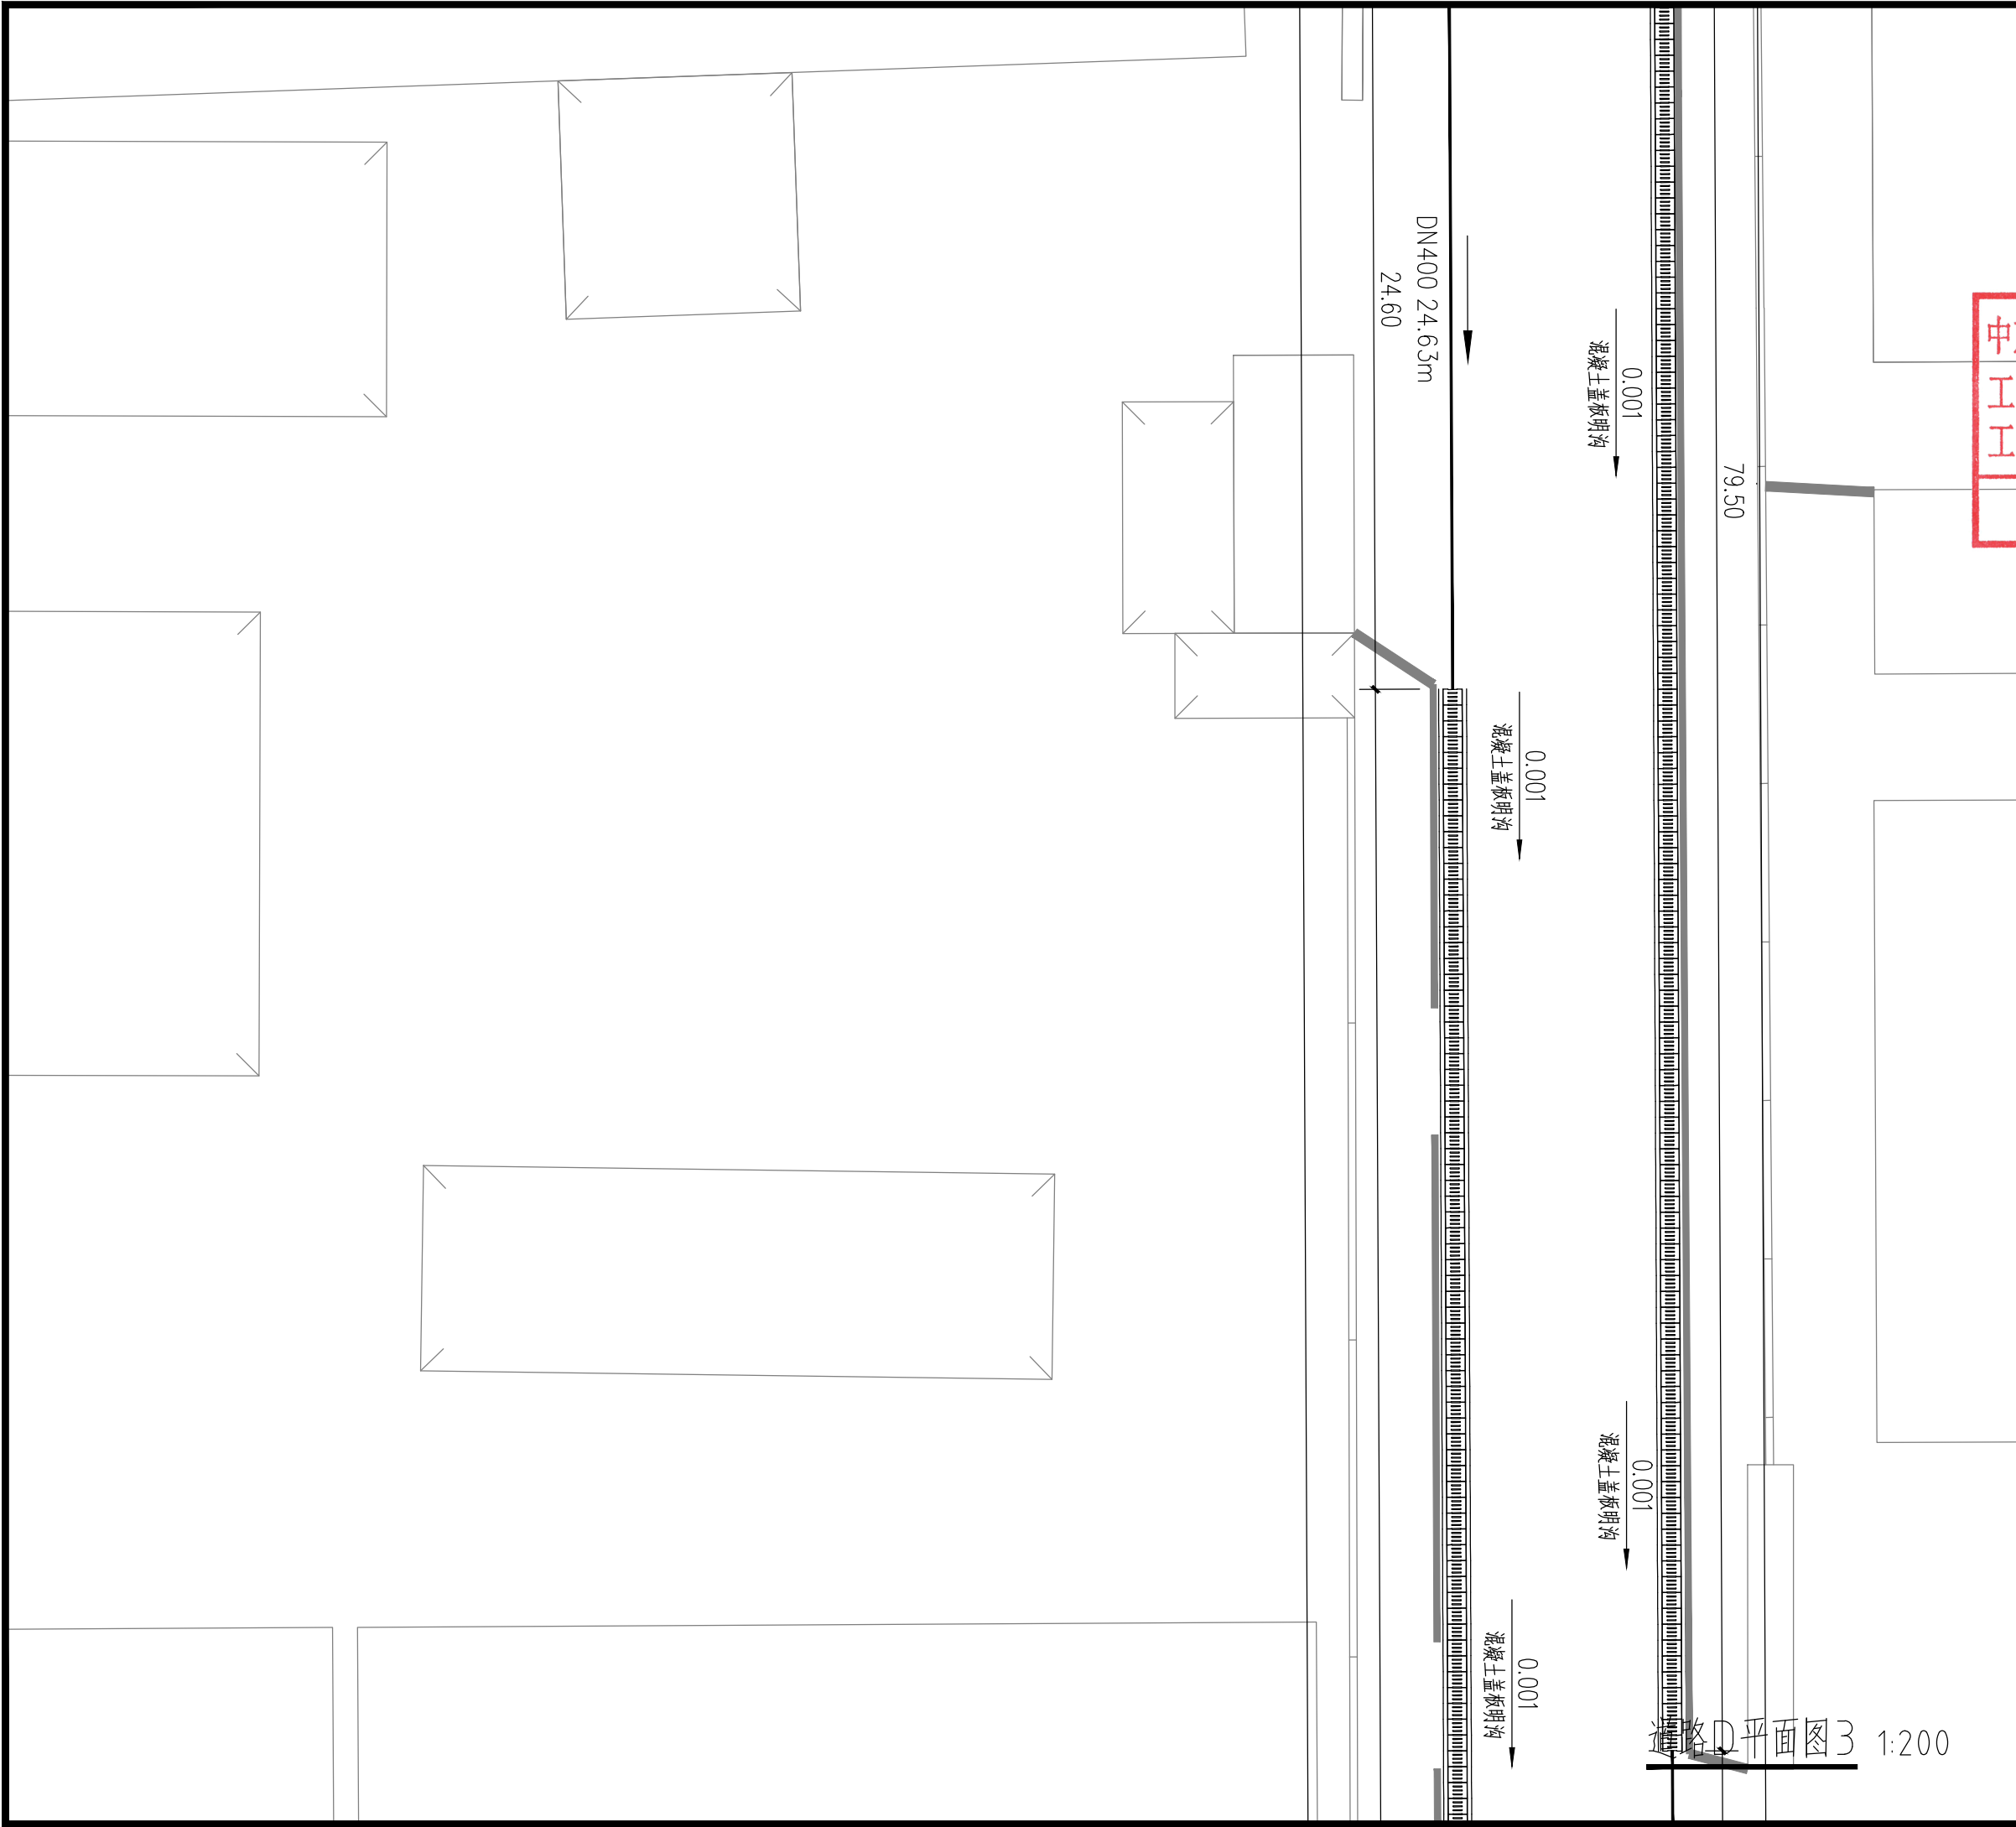

设计阶段 Design Stage				
方案	初设	报规	招标	施工
		●		
人防	消防	园林	绿建	

出图专用章 SHADCL PROJECT SEAL

中京方正（北京）信息技术有限公司  
工程设计 甲级 A111002861  
工程设计 乙级 A211002868

出图专用章  
未加盖本公司出图专用章无效 INVALID NO THE SPECIAL SEAL

注册执业章 REGISTERED SEAL

中华人民共和国一级注册建筑师  
姓名：肖光荣  
注册号：1100286-010  
有效期：至2027年10月

中京方正（北京）信息技术有限公司  
Zhongjing Fangzheng(Beijing) Engineering Technology Co., Ltd.

建筑行业（建筑工程）甲级 A111002861

项目负责人 Item Prin	肖光荣	肖光荣
专业负责人 Chief	肖光荣	肖光荣
审定 Approved	董志慧	董志慧
审核 Examined	杨敏	杨敏
校对 Checked	董志慧	董志慧
设计 Designed	赵航震	赵航震

建设单位 Client  
射阳县长荡镇人民政府

工程名称 Project  
长荡镇胜利桥工业园区（西区）雨水管网改造提升项目

子项 Sub Item


图名 Title  
道路D平面图3

工程号 Pjt. No.	YCFZ-202604-011	专业 Dept.	给排水
比例 Scale	见图	图号 Dwg. No.	建-34
版本 Version		日期 Date	2026年04月

道路D平面图3 1:200

\* 本图纸版权归属中京方正（北京）信息技术有限公司所有。  
\* 本图纸需手续齐全方可用于施工。

\* 本图纸版权归属中京方正(北京)信息技术有限公司所有。  
\* 本图纸需手续齐全方可用于施工。

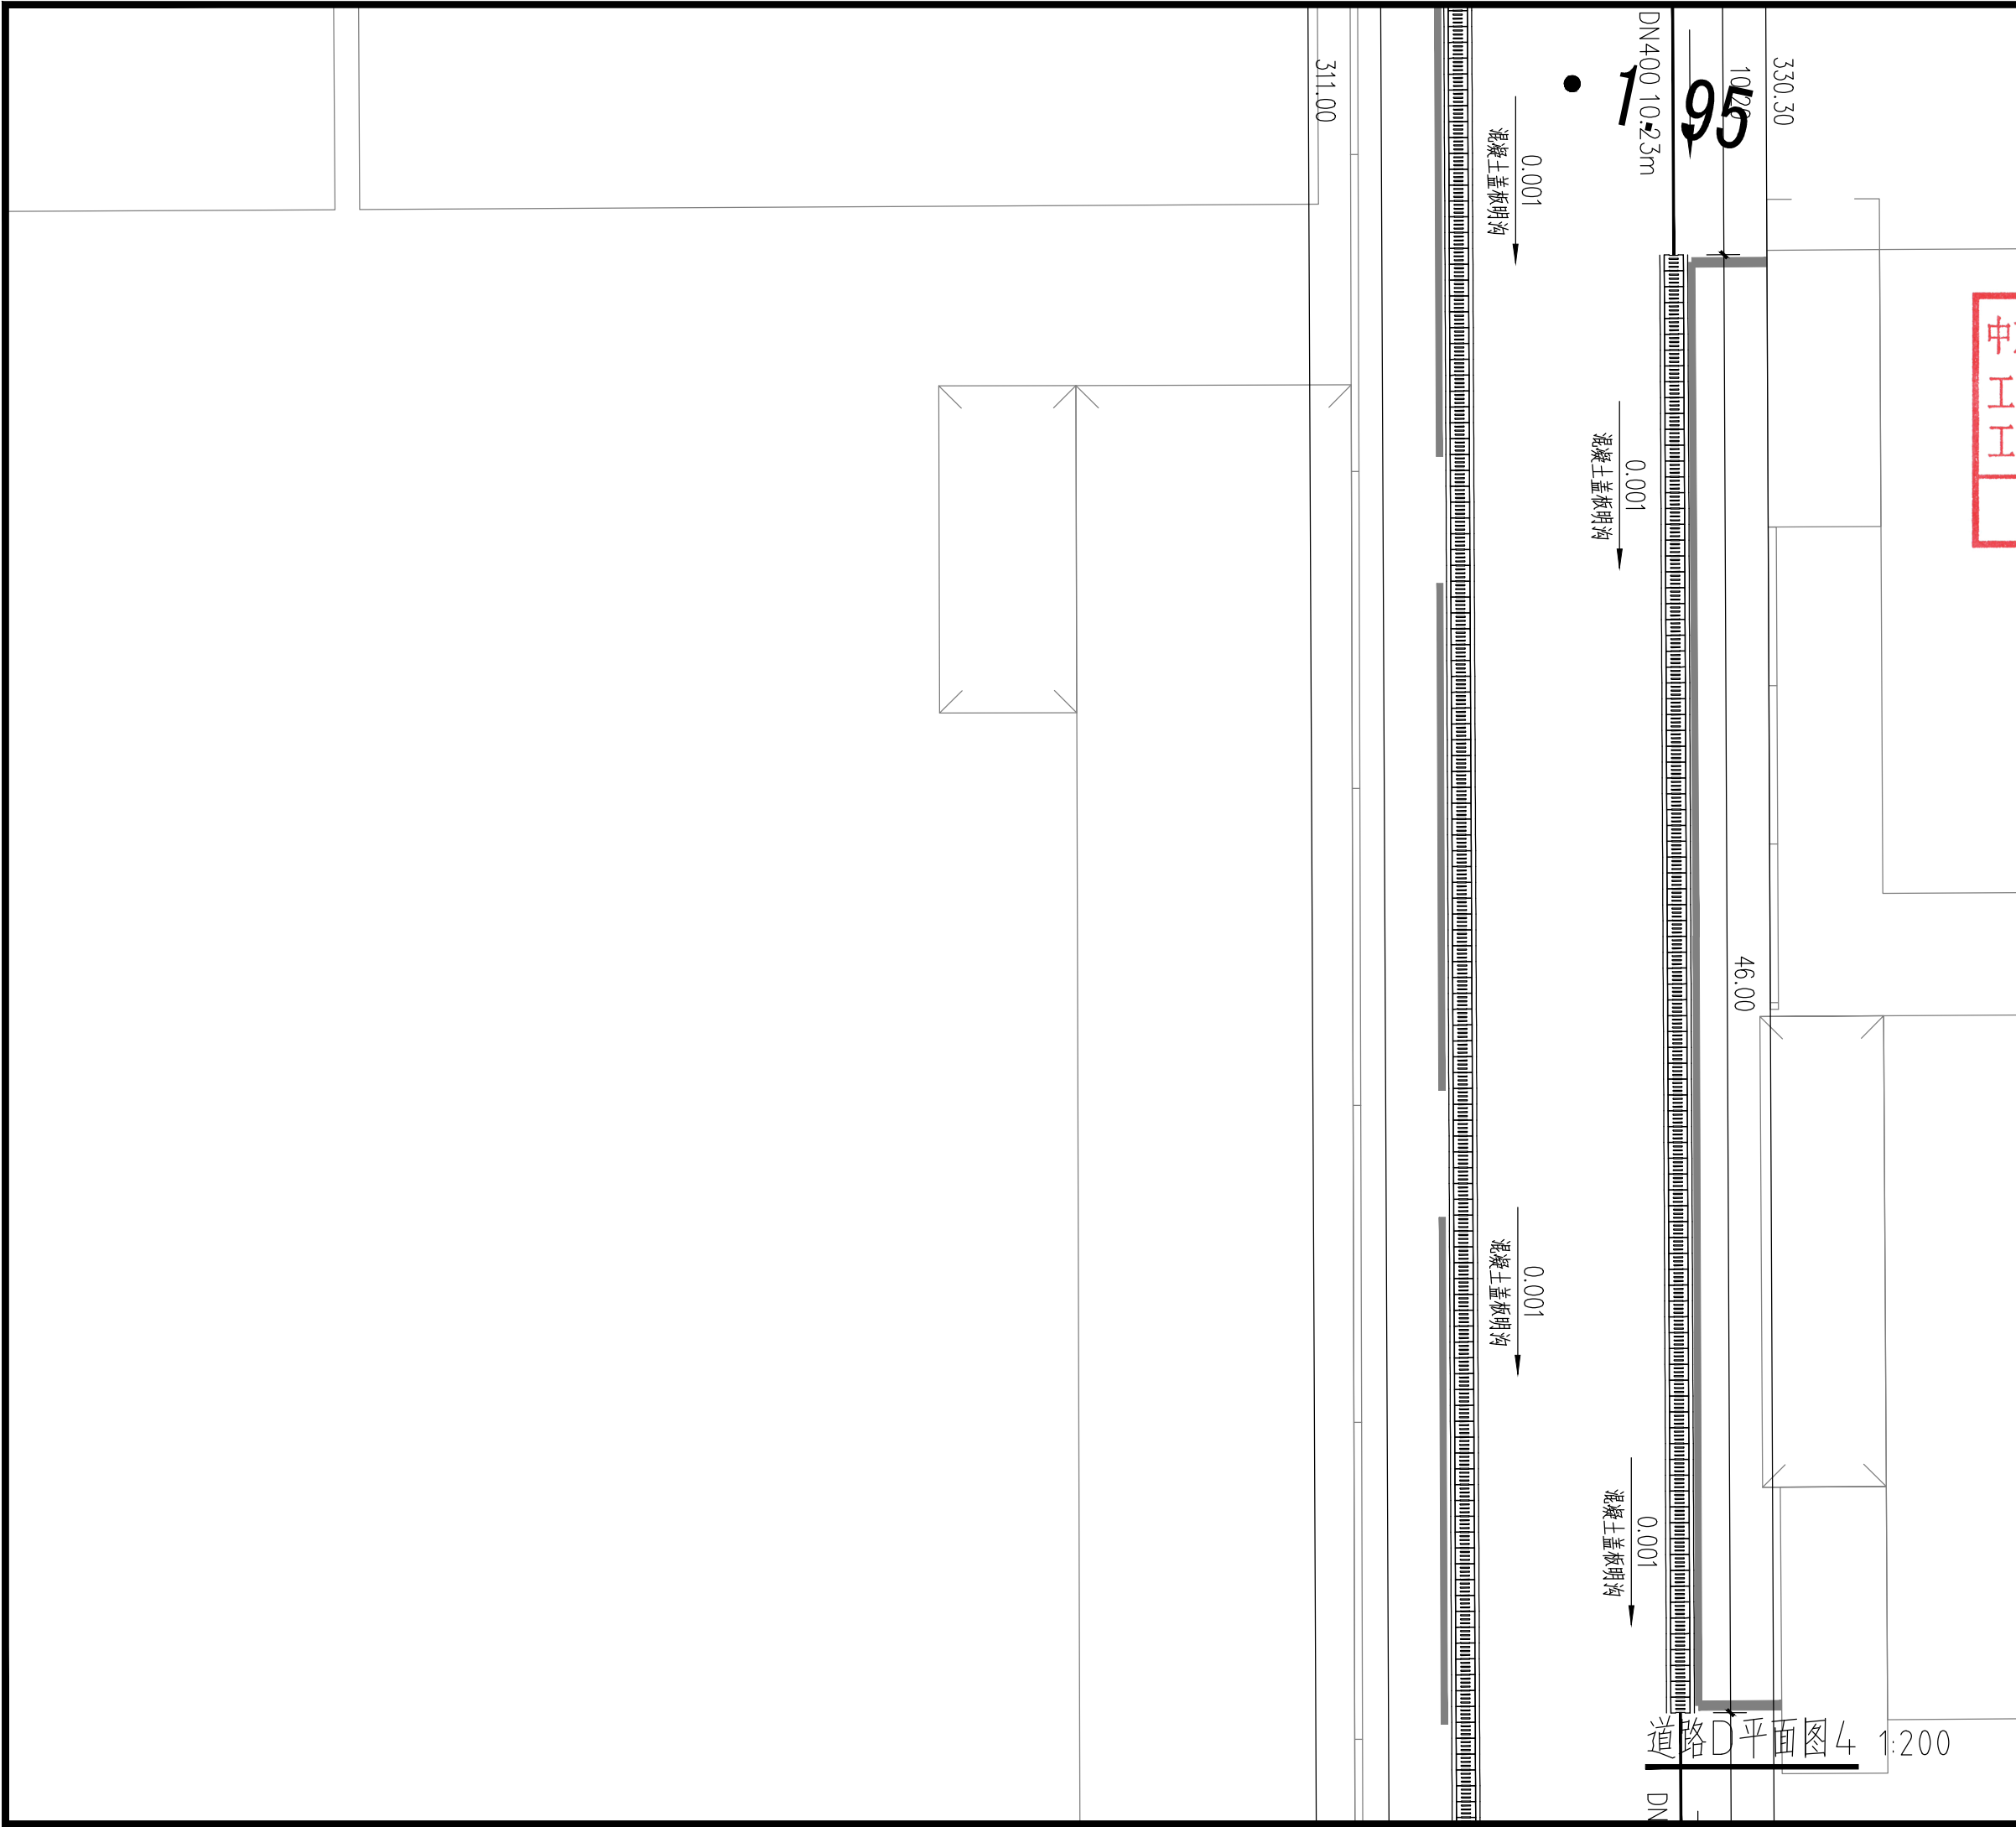

设计阶段 Design Stage				
方案	初设	报规	招标	施工
人防	消防	园林	绿建	

出图专用章 SHADCL PROJECT SEAL

中京方正(北京)信息技术有限公司  
工程设计 甲级 A111002861  
工程设计 乙级 A211002868  
出图专用章  
未加盖本公司出图专用章无效 (INVALID NO THE SPECIAL SEAL)

注册执业章 REGISTERED SEAL

中华人民共和国一级注册建筑师  
姓名: 肖光荣  
注册号: 1100286-010  
有效期: 至2027年10月

中京方正(北京)信息技术有限公司  
Zhongjing Fangzheng(Beijing) Engineering Technology Co., Ltd.

建筑行业(建筑工程)甲级 A111002861

项目负责人 Item Prin	肖光荣	肖光荣
专业负责人 Chief	肖光荣	肖光荣
审定 Approved	董志慧	董志慧
审核 Examined	杨敏	杨敏
校对 Checked	董志慧	董志慧
设计 Designed	赵航震	赵航震

建设单位 Client

射阳县长荡镇人民政府

工程名称 Project

长荡镇胜利桥工业园区(西区)雨水管网改造提升项目

子项 Sub Item

图名 Title

道路D平面图4

工程号 Pjt. No.	YCFZ-202604-011	专业 Dept.	给排水
比例 Scale	见图	图号 Dwg. No.	建-35
版本 Version		日期 Date	2026年04月

钢

194.00

400 10.23m

10.20

28.00

7.80

DN400 7.83m

0.001  
混凝土盖板明沟

0.001  
混凝土盖板明沟

0.001  
混凝土盖板明沟

道路D平面图5 1:200

设计阶段 Design Stage

方案 初设 报规 招标 施工

人防 消防 园林 绿建

出图专用章 SHADCL PROJECT SEAL

中京方正(北京)信息技术有限公司  
工程设计 甲级 A111002861  
工程设计 乙级 A211002868

出图专用章

未加盖本公司出图专用章无效 INVALID NO THE SPECIAL SEAL

注册执业章 REGISTERED SEAL

中华人民共和国一级注册建筑师

姓名: 肖光荣

注册号: 1100286-010

有效期: 至2027年10月



中京方正(北京)信息技术有限公司

Zhongjing Fangzheng(Beijing) Engineering Technology Co., Ltd.

建筑行业(建筑工程)甲级 A111002861

项目负责人 Item Prin	肖光荣	肖光荣
专业负责人 Chief	肖光荣	肖光荣
审定 Approved	董志慧	董志慧
审核 Examined	杨敏	杨敏
校对 Checked	董志慧	董志慧
设计 Designed	赵航震	赵航震

建设单位 Client

射阳县长荡镇人民政府

工程名称 Project

长荡镇胜利桥工业园区(西区)雨水管网改造提升项目

子项 Sub Item

图名 Title

道路D平面图5

工程号 Pjt. No.	YCFZ-202604-011	专业 Dept.	给排水
比例 Scale	见图	图号 Dwg. No.	建-36
版本 Version		日期 Date	2026年04月

钢



设计阶段 Design Stage				
方案	初设	报规	招标	施工
		●		
人防	消防	园林	绿建	

出图专用章 SHADCL PROJECT SEAL

中京方正（北京）信息技术有限公司  
 工程设计 甲级 A111002861  
 工程设计 乙级 A211002868

出图专用章

注册执业章 REGISTERED SEAL

中华人民共和国一级注册建筑师  
 姓名：肖光荣  
 注册号：1100286-010  
 有效期：至2027年10月

中京方正（北京）信息技术有限公司  
 Zhongjing Fangzheng(Beijing) Engineering Technology Co., Ltd.  
 建筑行业（建筑工程）甲级 A111002861

项目负责人 Item Prin	肖光荣	肖光荣
专业负责人 Chief	肖光荣	肖光荣
审定 Approved	董志慧	董志慧
审核 Examined	杨敏	杨敏
校对 Checked	董志慧	董志慧
设计 Designed	赵航震	赵航震

建设单位 Client  
 射阳县长荡镇人民政府

工程名称 Project  
 长荡镇胜利桥工业园区（西区）雨水管网改造提升项目

子项 Sub Item

图名 Title  
 道路D平面图6

工程号 Pjt. No.	YCFZ-202604-011	专业 Dept.	给排水
比例 Scale	见图	图号 Dwg. No.	建-37
版本 Version		日期 Date	2026年04月

\* 本图纸版权归属中京方正（北京）信息技术有限公司所有。  
 \* 本图纸需手续齐全方可用于施工。

道路D平面图6 1:200  
 沟底深度-0.95

设计阶段 Design Stage				
方案	初设	报规	招标	施工
		●		
人防	消防	园林	绿建	

出图专用章 SHADCL PROJECT SEAL

中京方正（北京）信息技术有限公司  
工程设计 甲级 A111002861  
工程设计 乙级 A211002868  
出图专用章  
未加盖本公司出图专用章无效 (INVALID WITHOUT THE SPECIAL SEAL)

注册执业章 REGISTERED SEAL

中华人民共和国一级注册建筑师  
姓名：肖光荣  
注册号：1100286-010  
有效期：至2027年10月

中京方正（北京）信息技术有限公司  
Zhongjing Fangzheng(Beijing) Engineering Technology Co., Ltd.  
建筑行业（建筑工程）甲级 A111002861

项目负责人 Item Prin	肖光荣	肖光荣
专业负责人 Chief	肖光荣	肖光荣
审定 Approved	董志慧	董志慧
审核 Examined	杨敏	杨敏
校对 Checked	董志慧	董志慧
设计 Designed	赵航震	赵航震


建设单位 Client  
射阳县长荡镇人民政府

工程名称 Project  
长荡镇胜利桥工业园区（西区）雨水管网改造提升项目

子项 Sub Item

图名 Title  
道路E平面图1

工程号 Pjt. No.	YCFZ-202604-011	专业 Dept.	给排水
比例 Scale	见图	图号 Dwg. No.	建-38
版本 Version		日期 Date	2026年04月

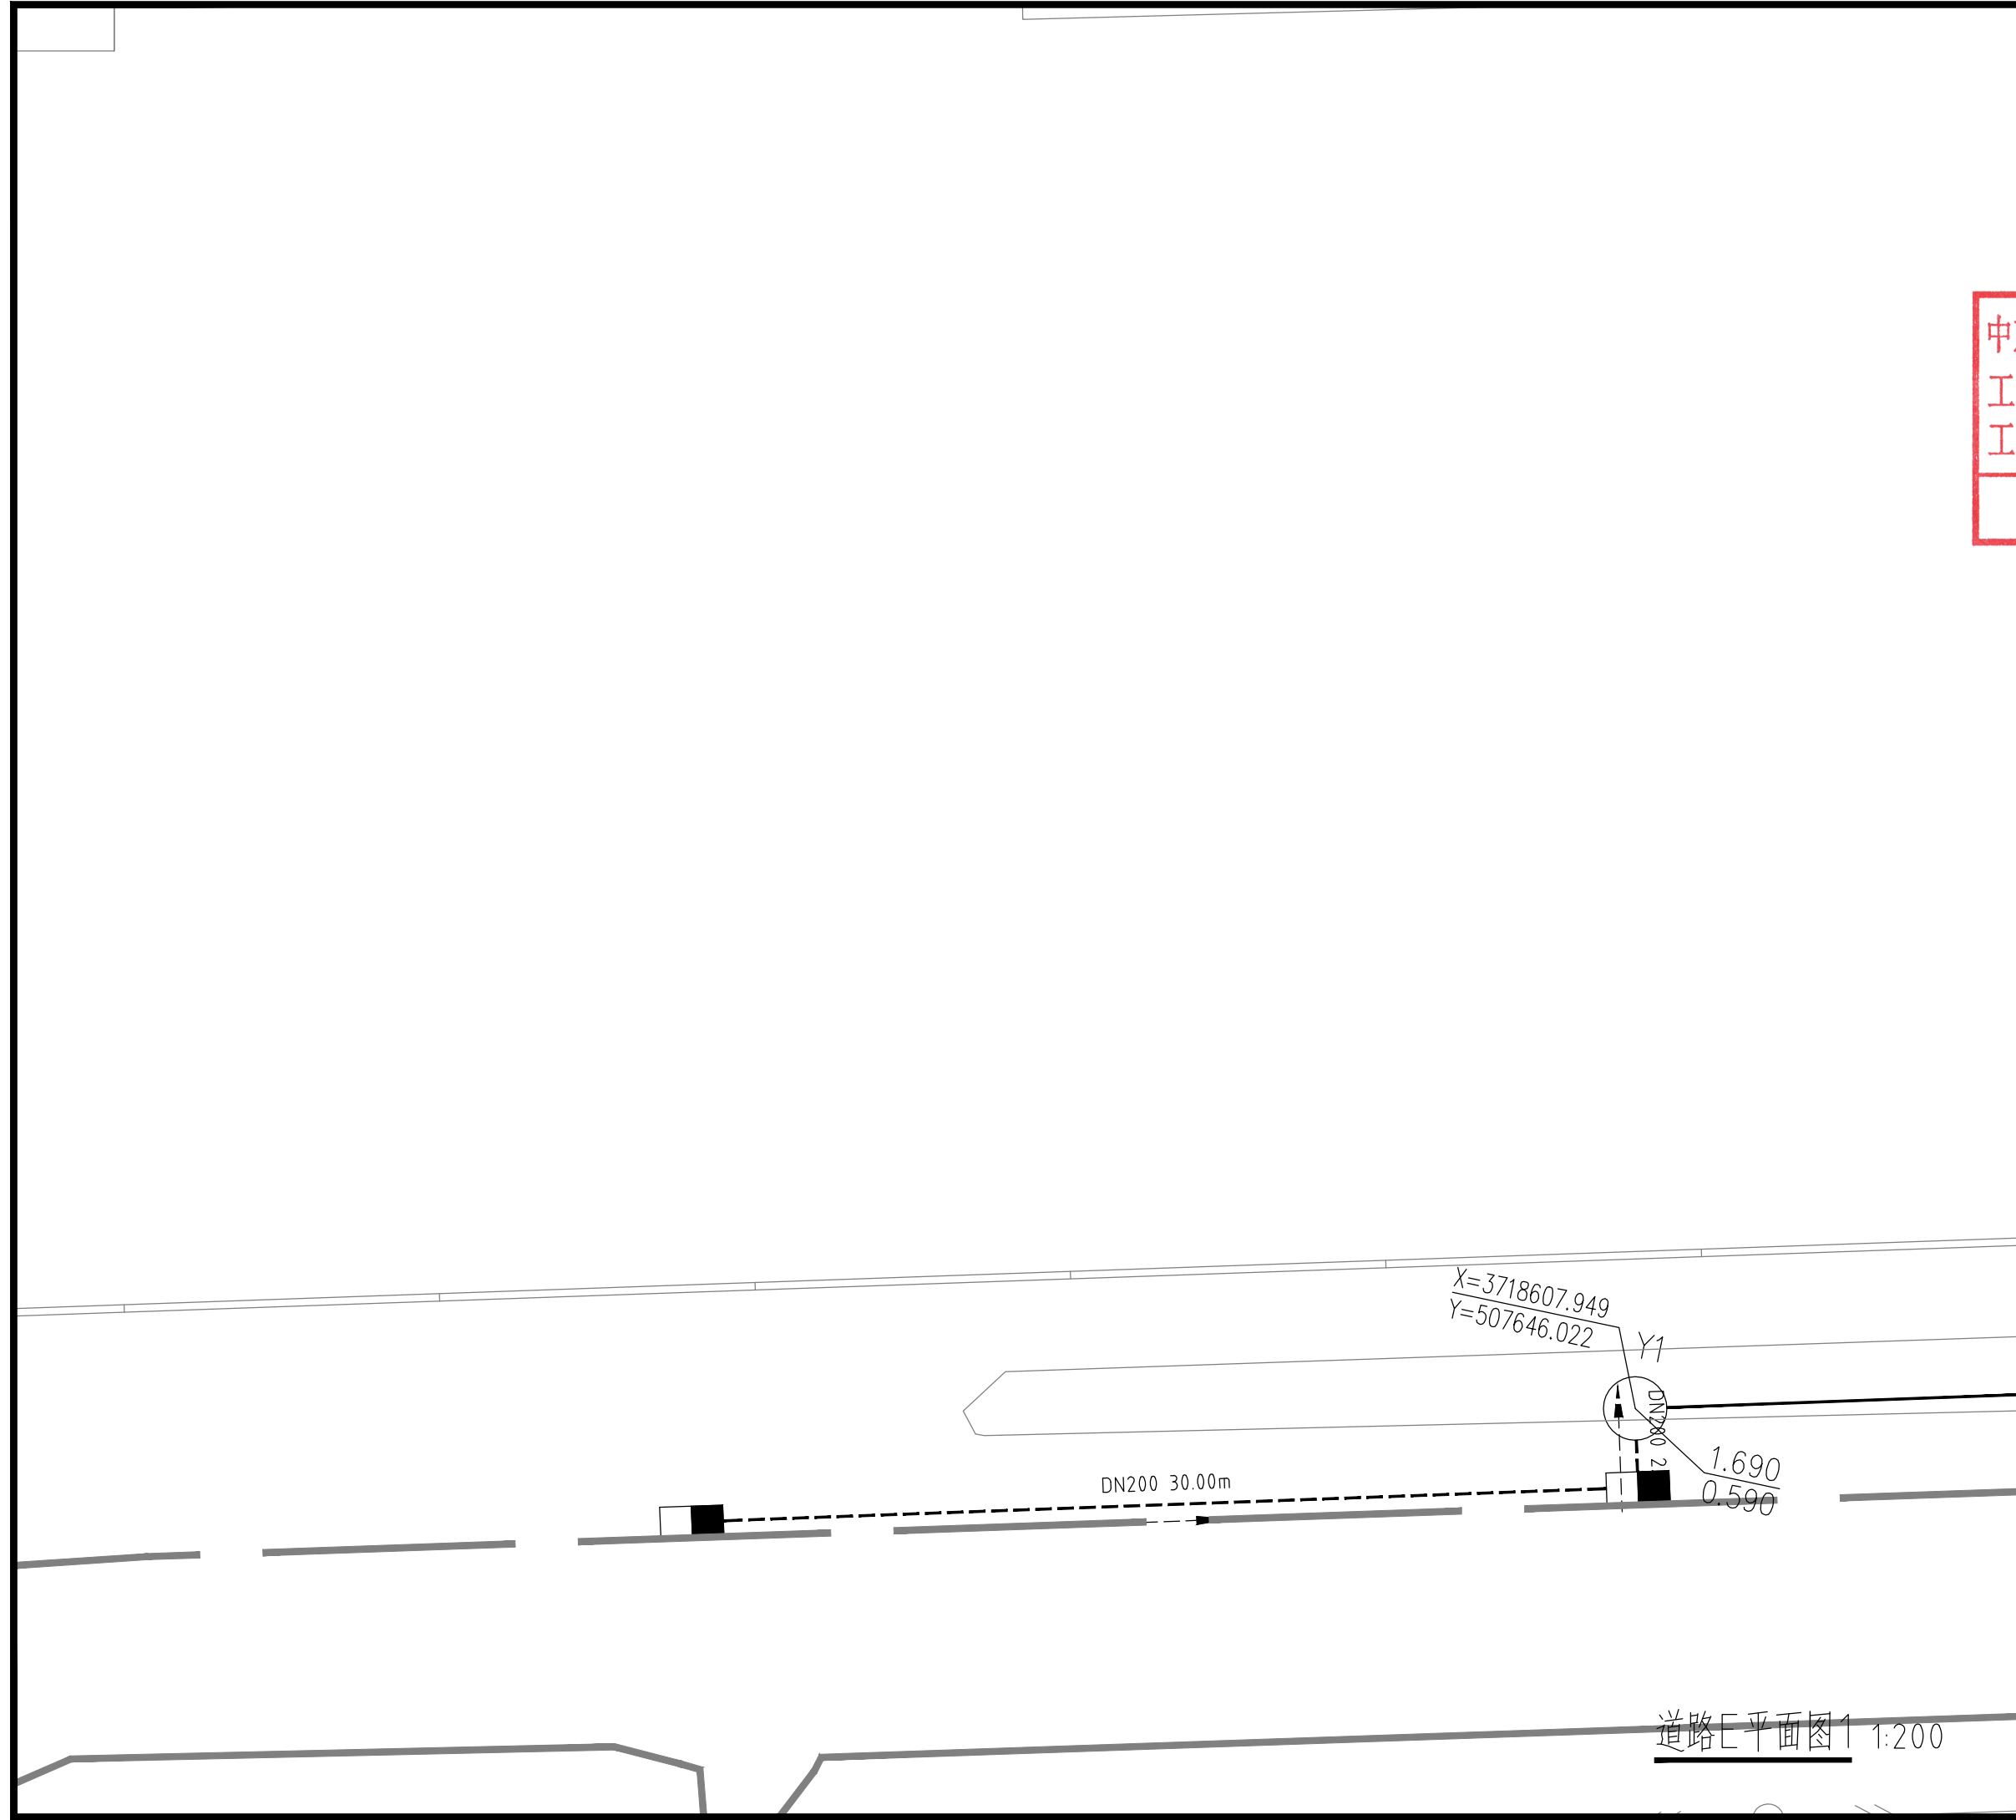

道路E平面图1 1:200

\* 本图纸版权归属中京方正（北京）信息技术有限公司所有。  
\* 本图纸需手续齐全方可用于施工。

设计阶段 Design Stage				
方案	初设	报规	招标	施工
		●		
人防	消防	园林	绿建	

出图专用章 SHADCL PROJECT SEAL

中京方正(北京)信息技术有限公司  
工程设计 甲级 A111002861  
工程设计 乙级 A211002868  
出图专用章  
未加盖本公司出图专用章无效 (INVALID NO THE SPECIAL SEAL)

注册执业章 REGISTERED SEAL

中华人民共和国一级注册建筑师  
姓名: 肖光荣  
注册号: 1100286-010  
有效期至: 至2027年10月

中京方正(北京)信息技术有限公司  
Zhongjing Fangzheng(Beijing) Engineering Technology Co., Ltd.  
建筑行业(建筑工程)甲级 A111002861

项目负责人 Item Prin	肖光荣	肖光荣
专业负责人 Chief	肖光荣	肖光荣
审定 Approved	董志慧	董志慧
审核 Examined	杨敏	杨敏
校对 Checked	董志慧	董志慧
设计 Designed	赵航震	赵航震


建设单位 Client  
射阳县长荡镇人民政府

工程名称 Project  
长荡镇胜利桥工业园区(西区)雨水管网改造提升项目


子项 Sub Item

图名 Title  
道路E平面图2

工程号 Pjt. No.	YCFZ-202604-011	专业 Dept.	给排水
比例 Scale	见图	图号 Dwg. No.	建-39
版本 Version		日期 Date	2026年04月

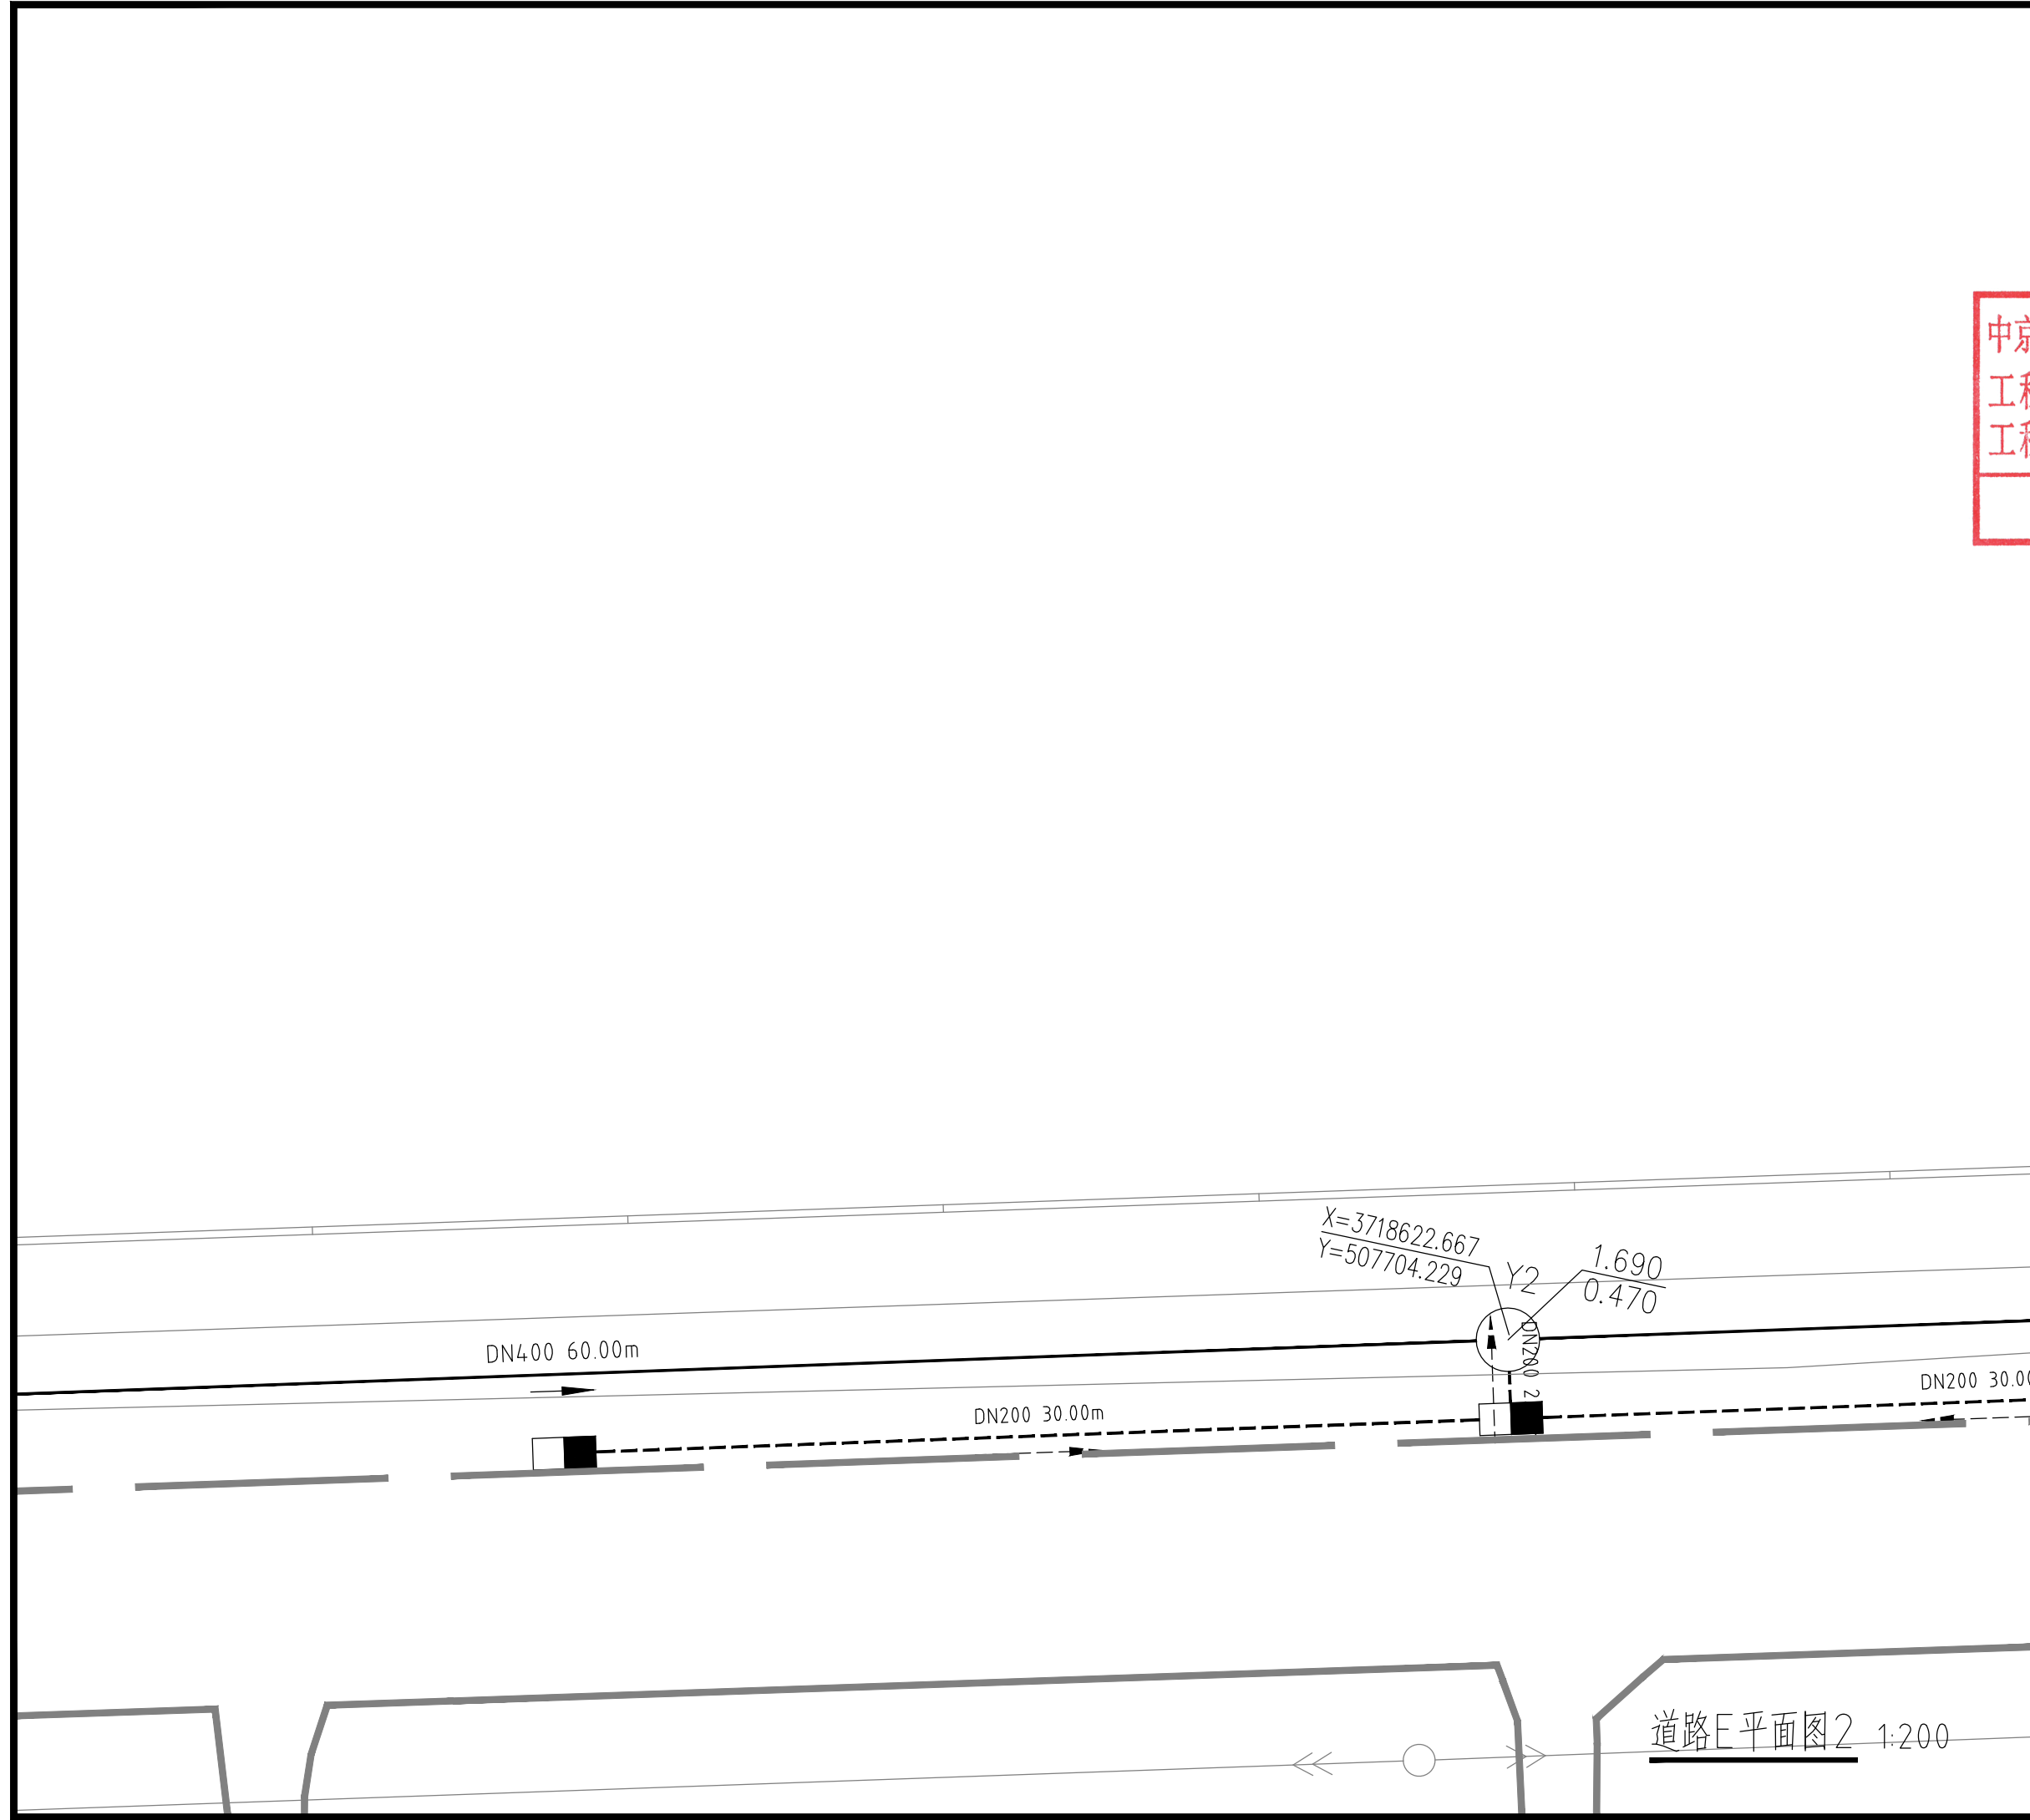

\* 本图纸版权归属中京方正(北京)信息技术有限公司所有。  
\* 本图纸需手续齐全方可用于施工。

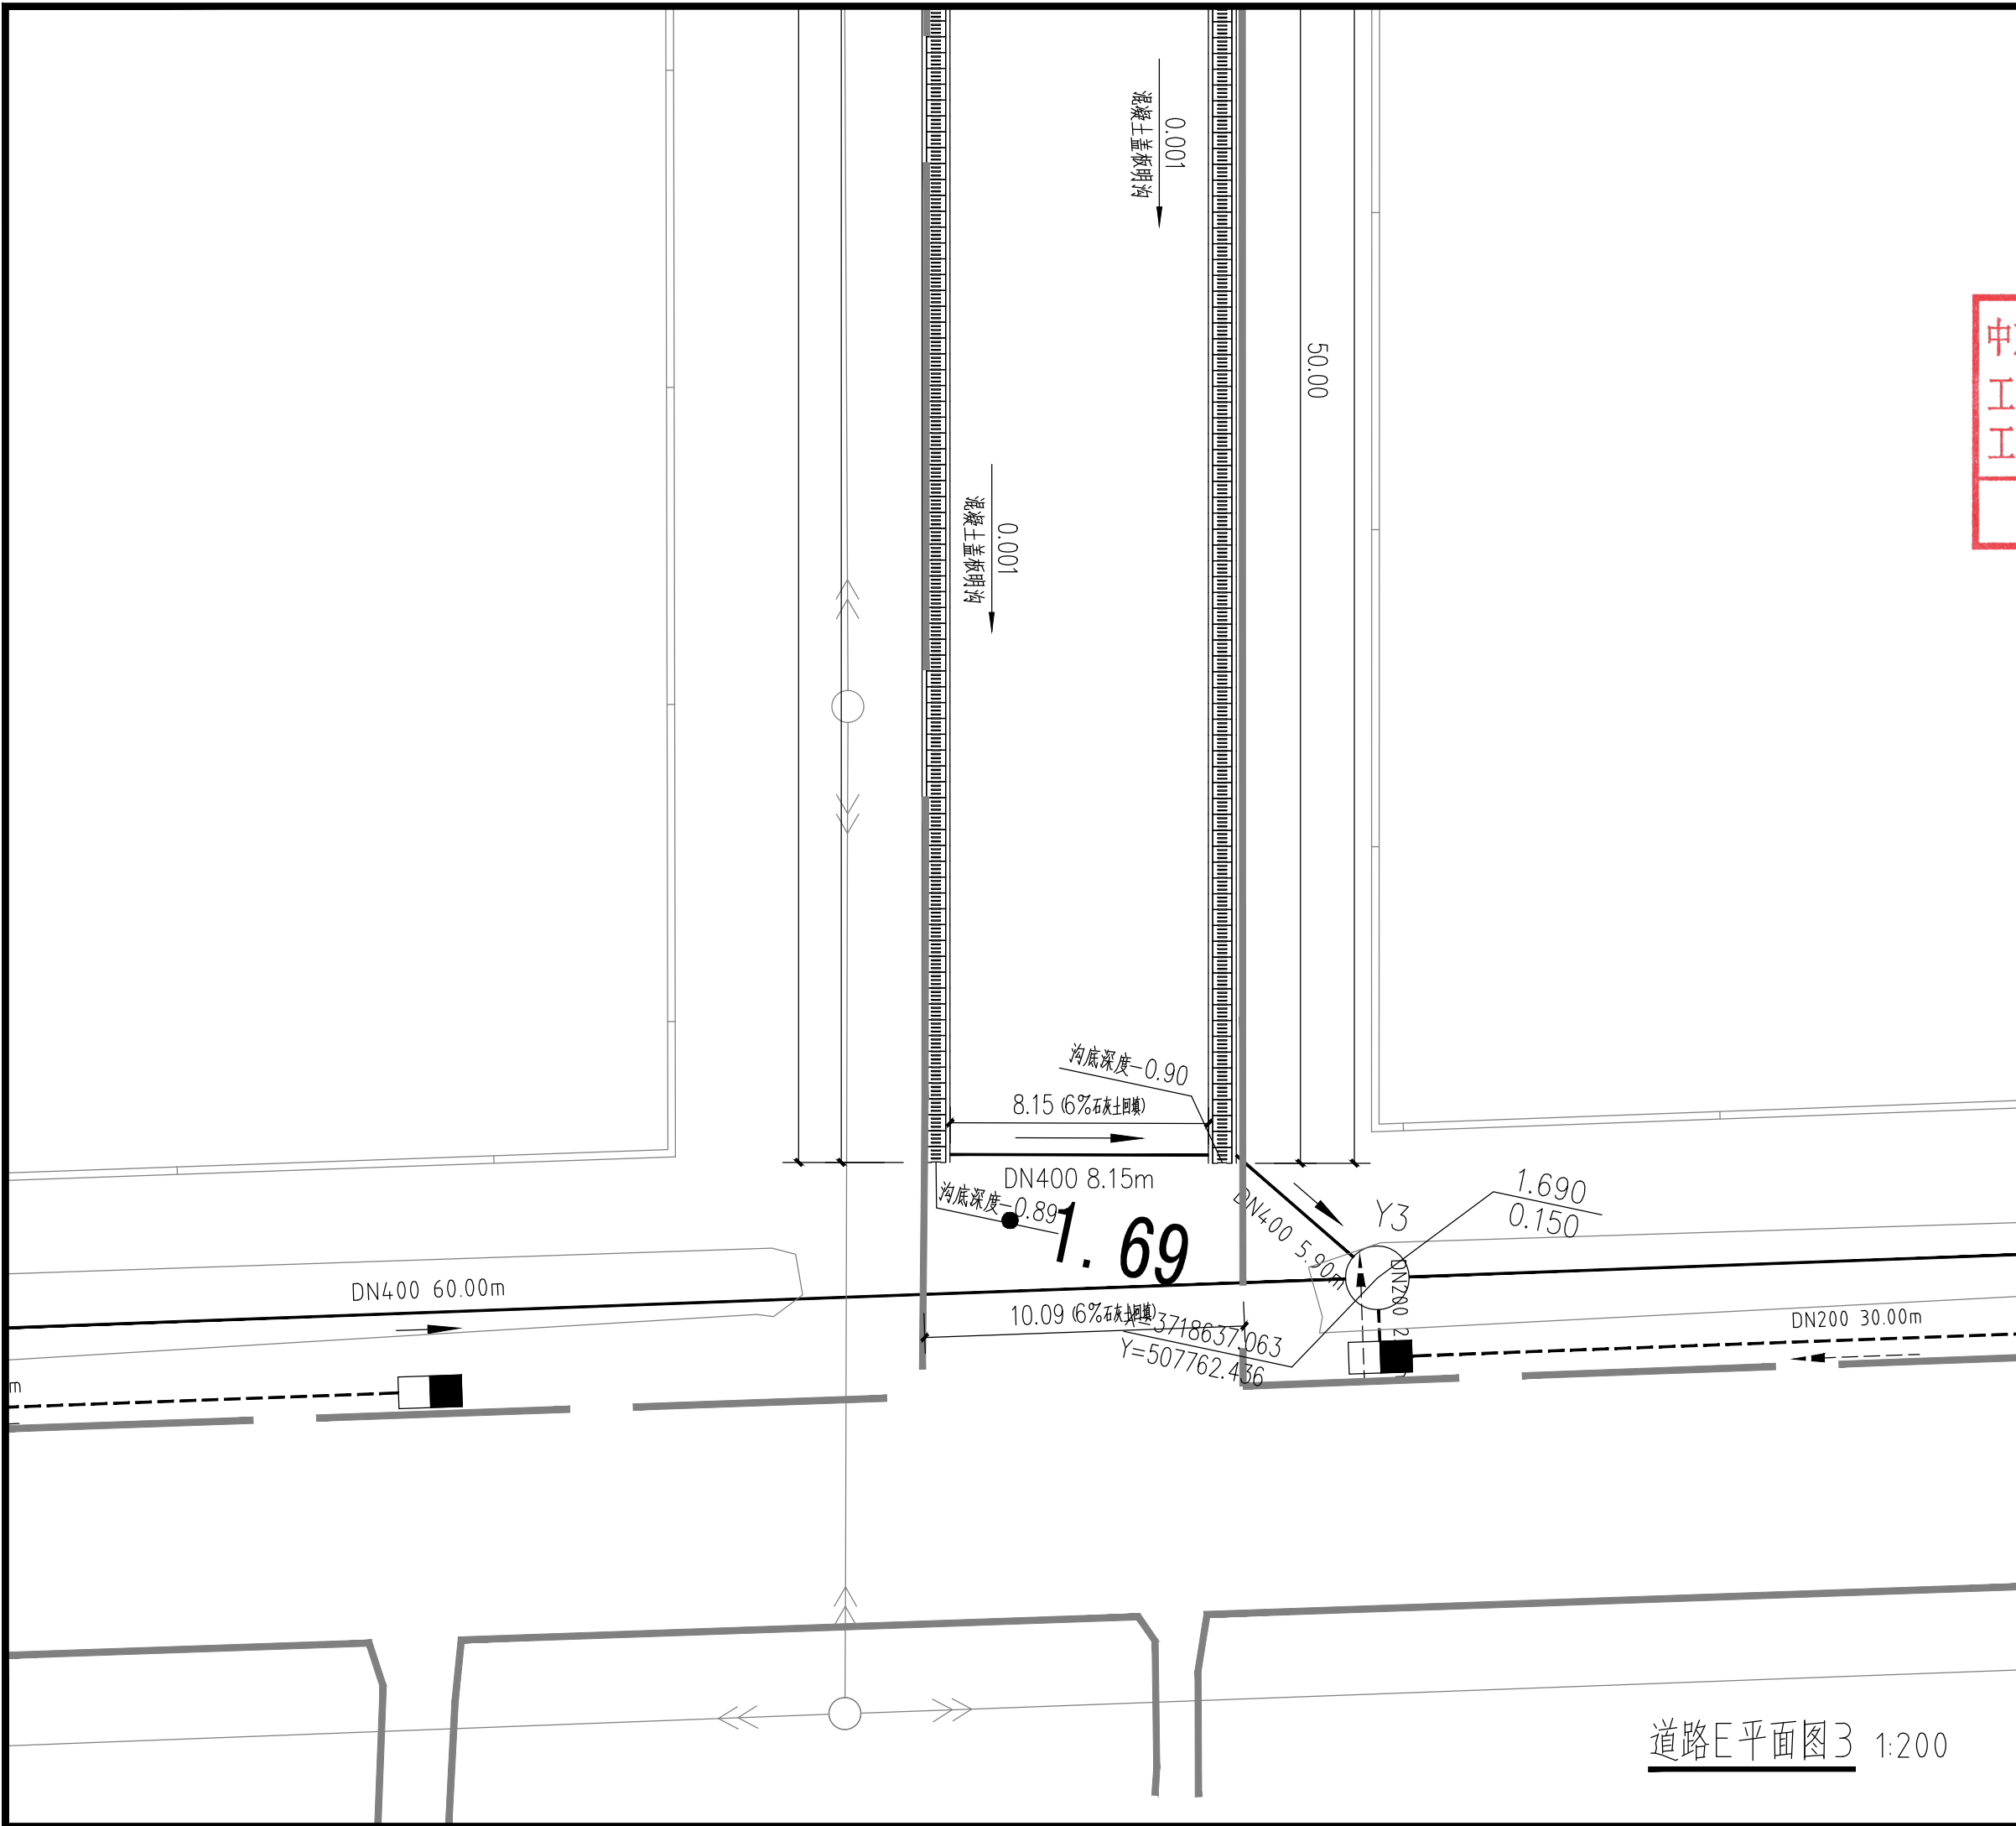

设计阶段 Design Stage				
方案	初设	报规	招标	施工
		●		
人防	消防	园林	绿建	

出图专用章 SHADCL PROJECT SEAL

**中京方正（北京）信息技术有限公司**  
 工程设计 甲级 A111002861  
 工程设计 乙级 A211002868  
**出图专用章**  
未加盖本公司出图专用章无效 INVALID TO THE SPECIAL SEAL

注册执业章 REGISTERED SEAL

**中华人民共和国一级注册建筑师**  
 姓名：肖光荣  
 注册号：1100286-010  
 有效期：至2027年10月

**中京方正（北京）信息技术有限公司**  
 Zhongjing Fangzheng(Beijing) Engineering Technology Co., Ltd.

建筑行业（建筑工程）甲级 A111002861

项目负责人 Item Prin	肖光荣	
专业负责人 Chief	肖光荣	
审定 Approved	董志慧	
审核 Examined	杨敏	
校对 Checked	董志慧	
设计 Designed	赵航震	

建设单位 Client  
射阳县长荡镇人民政府

工程名称 Project  
长荡镇胜利桥工业园区（西区）雨水管网改造提升项目

子项 Sub Item

图名 Title  
道路E平面图3

工程号 Pjt. No.	YCFZ-202604-011	专业 Dept.	给排水
比例 Scale	见图	图号 Dwg. No.	建-40
版本 Version		日期 Date	2026年04月

道路E平面图3 1:200

\* 本图纸版权归属中京方正（北京）信息技术有限公司所有。  
\* 本图纸需手续齐全方可用于施工。

设计阶段 Design Stage				
方案	初设	报规	招标	施工
		●		
人防	消防	园林	绿建	

出图专用章 SHADCL PROJECT SEAL

中京方正（北京）信息技术有限公司  
工程设计 甲级 A111002861  
工程设计 乙级 A211002868

出图专用章

未加盖本公司出图专用章无效 INVALID NO THE SPECIAL SEAL

注册执业章 REGISTERED SEAL

中华人民共和国一级注册建筑师  
姓名：肖光荣  
注册号：1100286-010  
有效期：至2027年10月



中京方正（北京）信息技术有限公司  
Zhongjing Fangzheng(Beijing) Engineering Technology Co., Ltd.  
建筑行业（建筑工程）甲级 A111002861

项目负责人 Item Prin	肖光荣	肖光荣
专业负责人 Chief	肖光荣	肖光荣
审定 Approved	董志慧	董志慧
审核 Examined	杨敏	杨敏
校对 Checked	董志慧	董志慧
设计 Designed	赵航震	赵航震


建设单位 Client  
射阳县长荡镇人民政府

工程名称 Project  
长荡镇胜利桥工业园区（西区）雨水管网改造提升项目

子项 Sub Item


图名 Title  
道路E平面图4

工程号 Pjt. No.	YCFZ-202604-011	专业 Dept.	给排水
比例 Scale	见图	图号 Dwg. No.	建-41
版本 Version		日期 Date	2026年04月

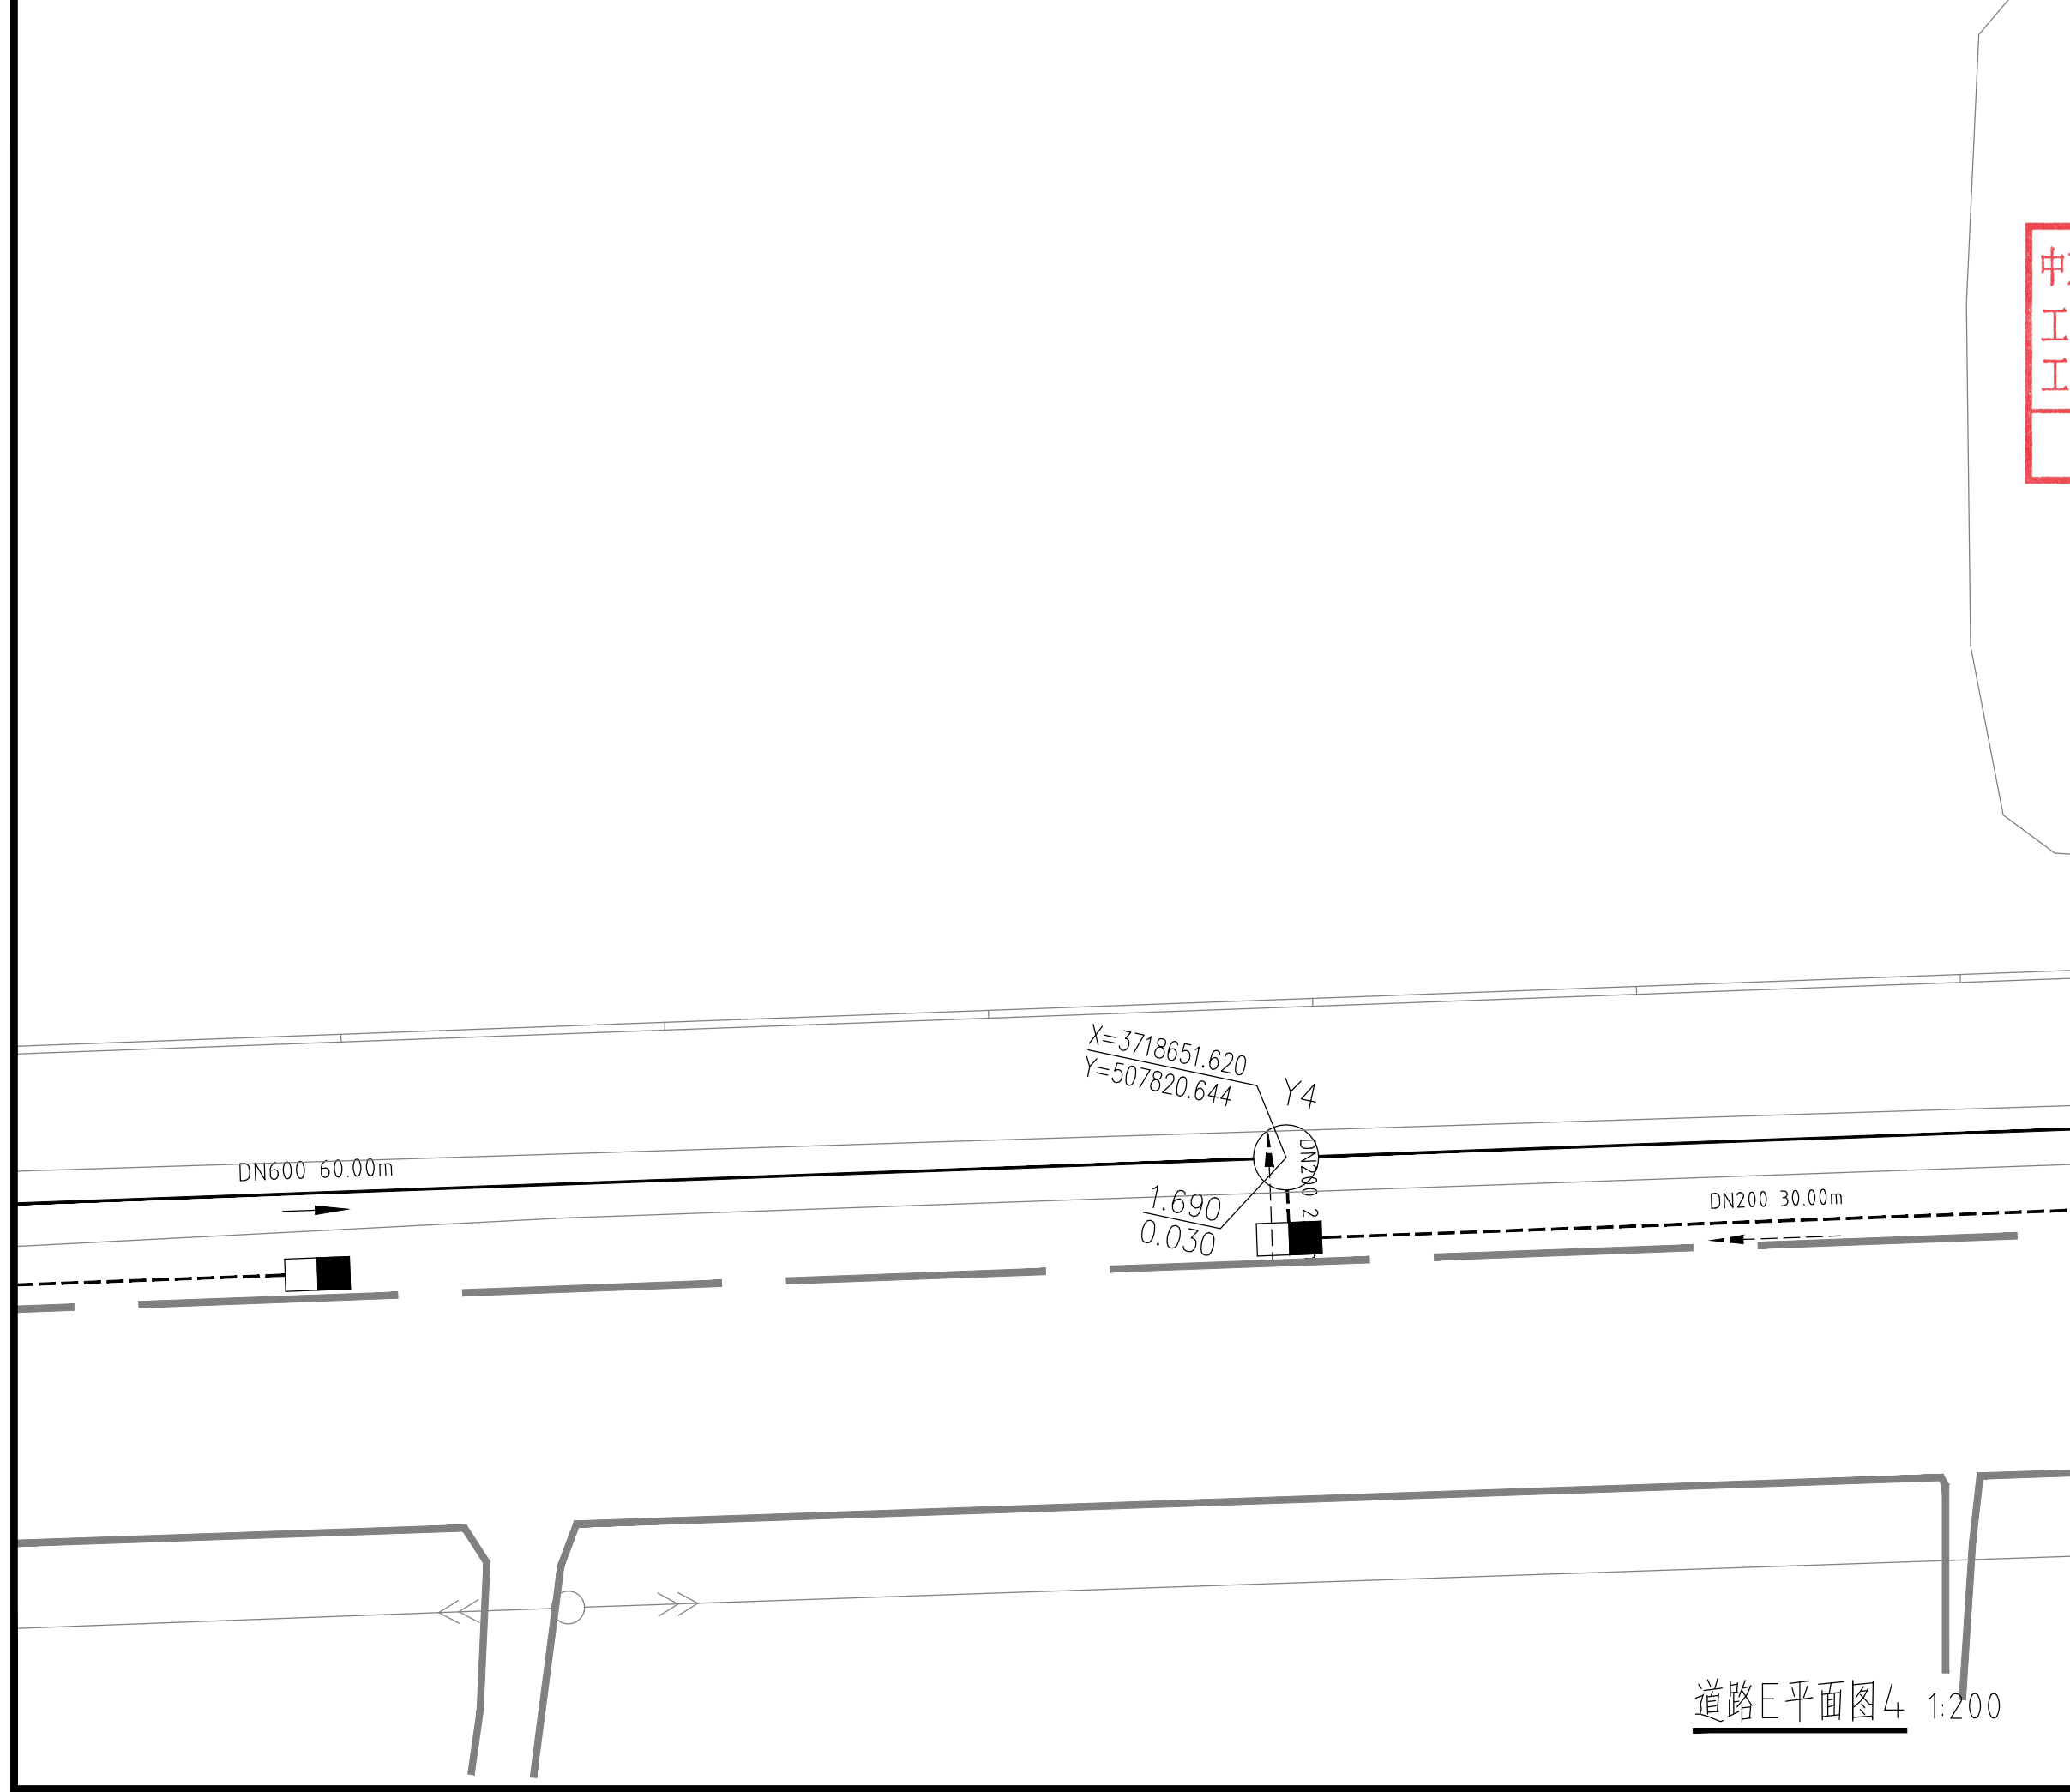

道路E平面图4 1:200

\* 本图纸版权归属中京方正（北京）信息技术有限公司所有。  
\* 本图纸需手续齐全方可用于施工。

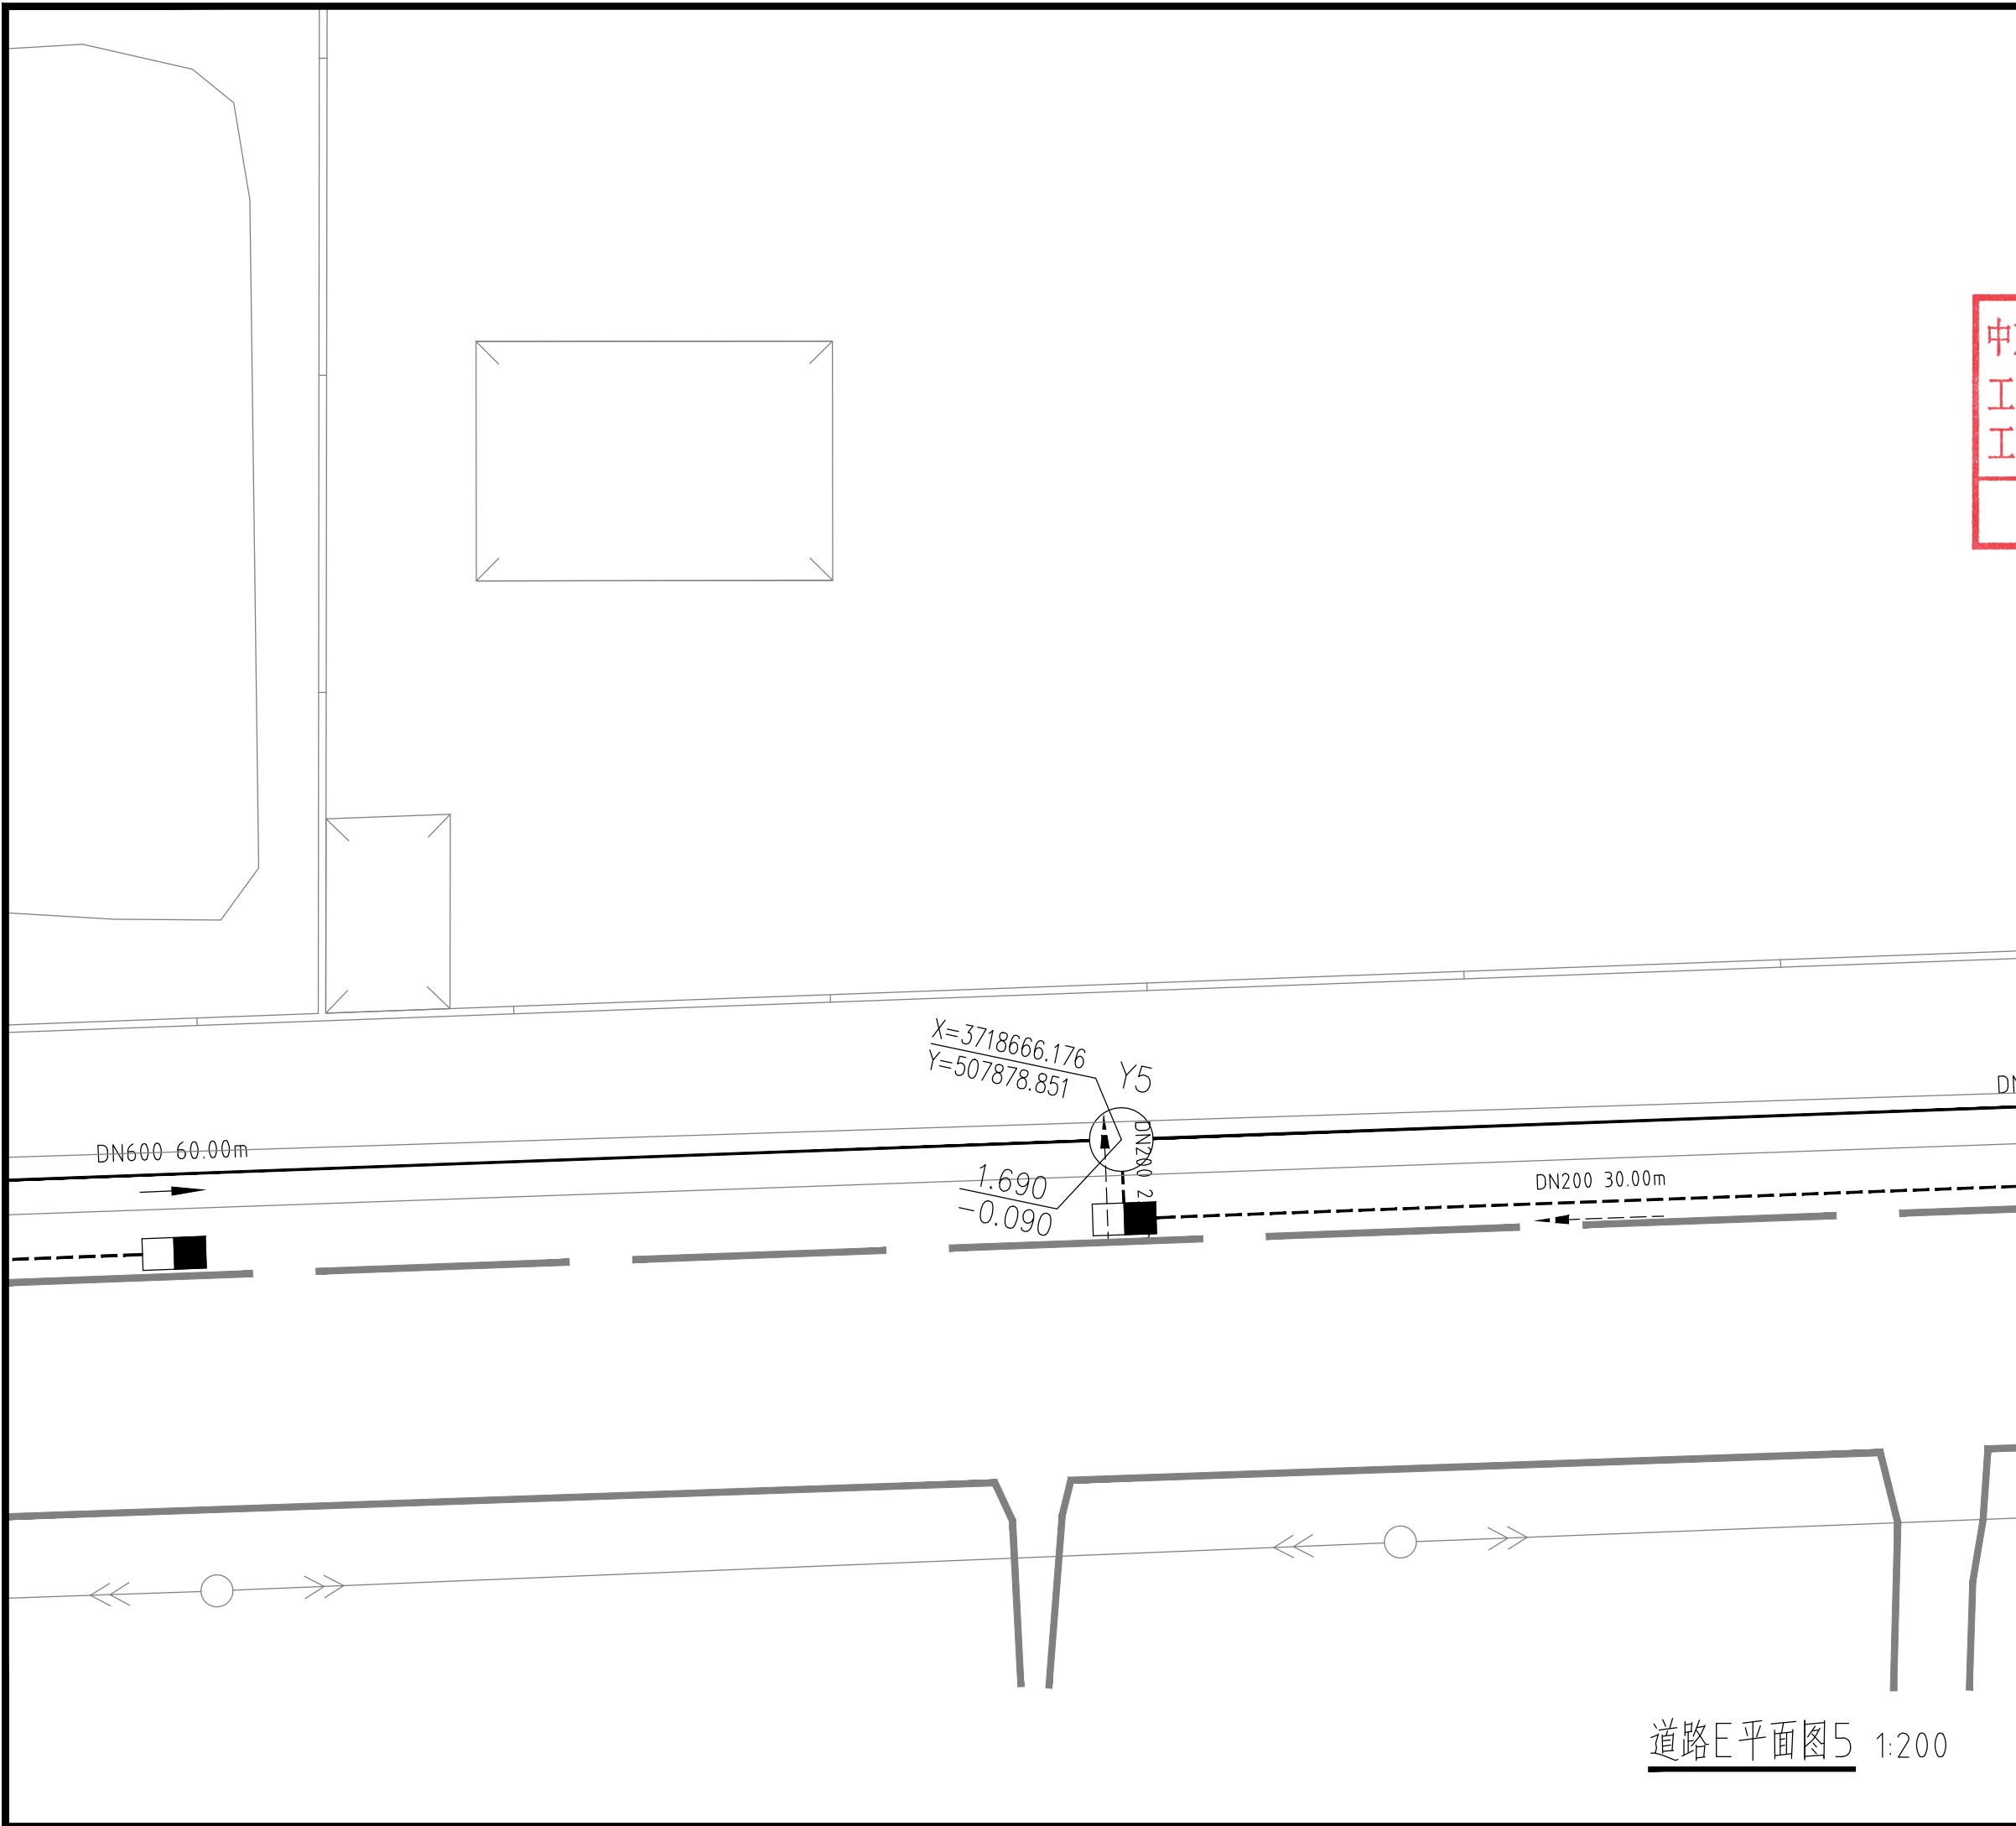

设计阶段 Design Stage				
方案	初设	报规	招标	施工
		●		
人防	消防	园林	绿建	

出图专用章 SHADCL PROJECT SEAL

**中京方正（北京）信息技术有限公司**  
 工程设计 甲级 A111002861  
 工程设计 乙级 A211002868  
**出图专用章**  
未加盖本公司出图专用章无效 INVALID NO THE SPECIAL SEAL

注册执业章 REGISTERED SEAL

**中华人民共和国一级注册建筑师**  
 姓名：肖光荣  
 注册号：1100286-010  
 有效期：至2027年10月

**中京方正（北京）信息技术有限公司**  
Zhongjing Fangzheng(Beijing) Engineering Technology Co., Ltd.  
 建筑行业（建筑工程）甲级 A111002861

项目负责人 Item Prin	肖光荣	
专业负责人 Chief	肖光荣	
审定 Approved	董志慧	
审核 Examined	杨敏	
校对 Checked	董志慧	
设计 Designed	赵航震	

建设单位 Client  
射阳县长荡镇人民政府

工程名称 Project  
长荡镇胜利桥工业园区（西区）雨水管网改造提升项目


子项 Sub Item

图名 Title  
道路E平面图5

工程号 Pjt. No.	YCFZ-202604-011	专业 Dept.	给排水
比例 Scale	见图	图号 Dwg. No.	建-42
版本 Version		日期 Date	2026年04月

道路E平面图5 1:200

\* 本图纸版权归属中京方正（北京）信息技术有限公司所有。  
\* 本图纸需手绘齐全方可用于施工。

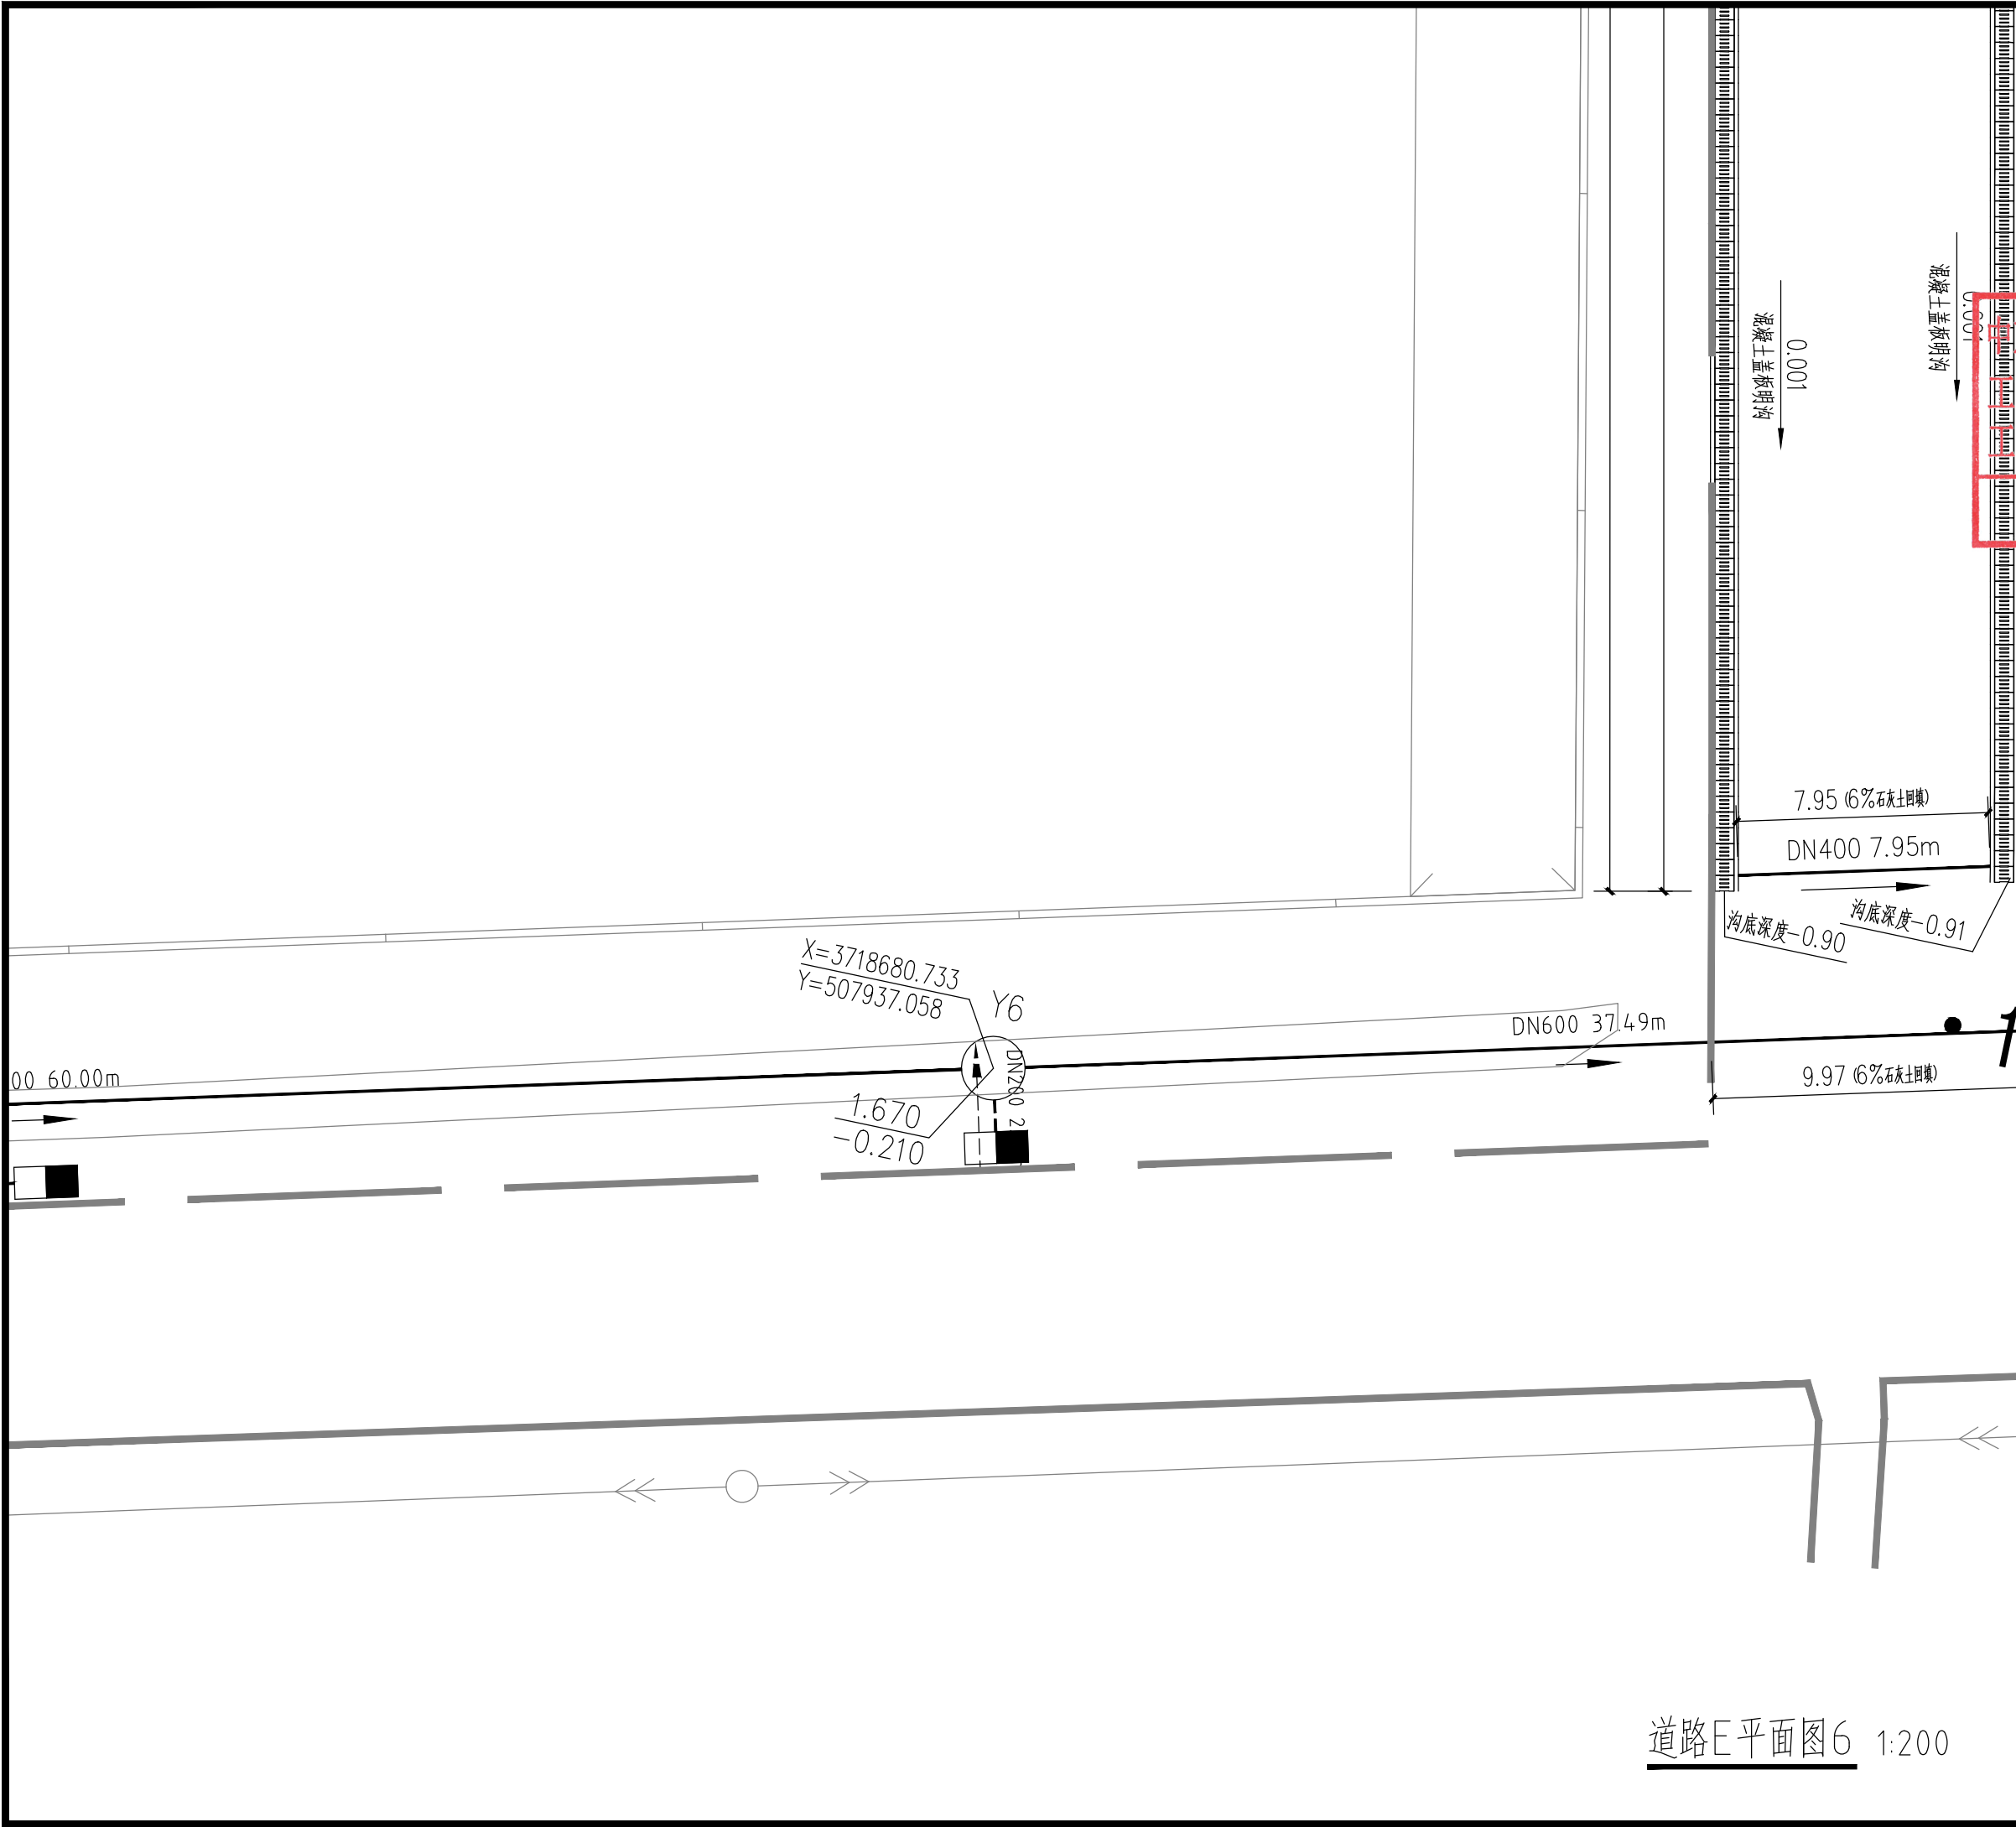

设计阶段 Design Stage				
方案	初设	报规	招标	施工
		●		
人防	消防	园林	绿建	

出图专用章 SHADCL PROJECT SEAL

**中京方正(北京)信息技术有限公司**

工程设计 甲级 A111002861

工程设计 乙级 A211002868

**出图专用章**

未加盖本公司出图专用章无效 (INVALID NO THE SPECIAL SEAL)

注册执业章 REGISTERED SEAL

**中华人民共和国一级注册建筑师**

姓名: 肖光荣

注册号: 1100286-010

有效期: 至2027年10月

**中京方正(北京)信息技术有限公司**

Zhongjing Fangzheng(Beijing) Engineering Technology Co., Ltd.

建筑行业(建筑工程)甲级 A111002861

项目负责人 Item Prin	肖光荣	
专业负责人 Chief	肖光荣	
审定 Approved	董志慧	
审核 Examined	杨敏	
校对 Checked	董志慧	
设计 Designed	赵航震	

建设单位 Client

射阳县长荡镇人民政府

工程名称 Project

长荡镇胜利桥工业园区(西区)雨水管网改造提升项目

子项 Sub Item


图名 Title

道路E平面图6

工程号 Pjt. No.	YCFZ-202604-011	专业 Dept.	给排水
比例 Scale	见图	图号 Dwg. No.	建-43
版本 Version		日期 Date	2026年04月

道路E平面图6 1:200

\* 本图纸版权归属中京方正(北京)信息技术有限公司所有。  
\* 本图纸需手续齐全方可用于施工。

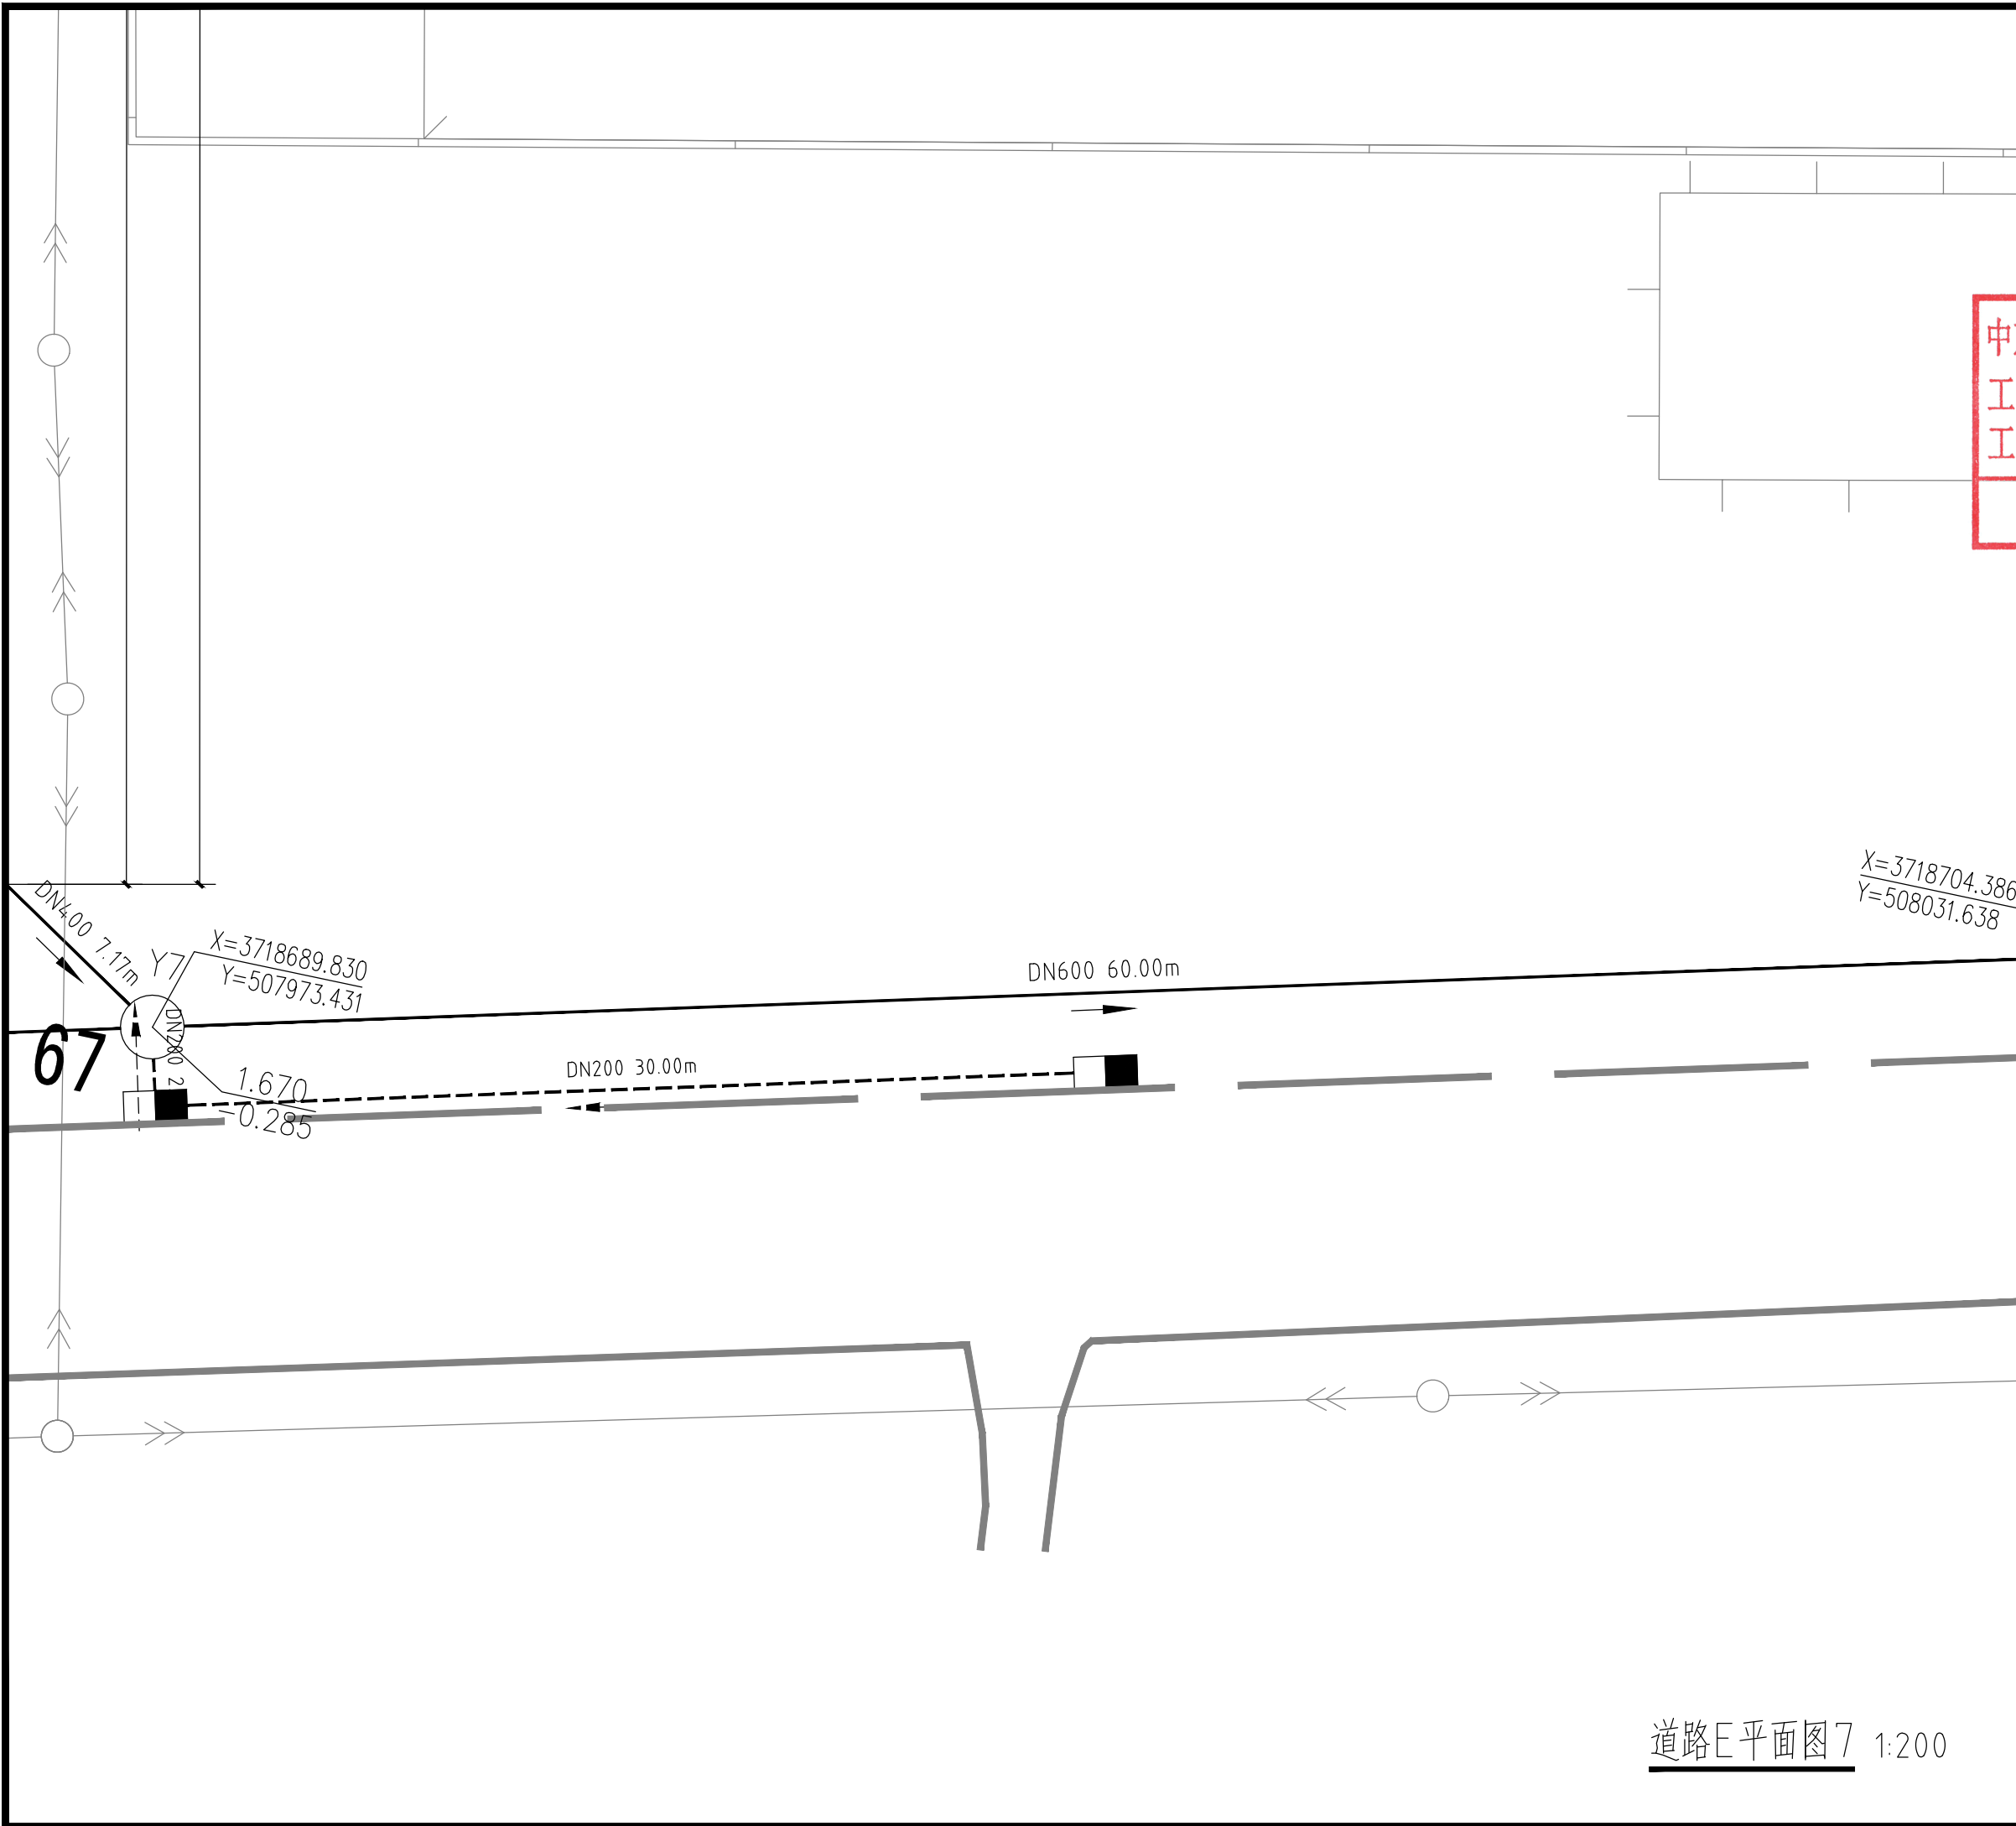

设计阶段 Design Stage				
方案	初设	报规	招标	施工
		●		
人防	消防	园林	绿建	

出图专用章 SHADCL PROJECT SEAL

中京方正(北京)信息技术有限公司  
 工程设计 甲级 A111002861  
 工程设计 乙级 A211002868  
 出图专用章  
 未加盖本公司出图专用章无效 (INVALID WITHOUT THE SPECIAL SEAL)

注册执业章 REGISTERED SEAL

中华人民共和国一级注册建筑师  
 姓名: 肖光荣  
 注册号: 1100286-010  
 有效期: 至2027年10月

中京方正(北京)信息技术有限公司  
 Zhongjing Fangzheng(Beijing) Engineering Technology Co., Ltd.

建筑行业(建筑工程)甲级 A111002861

项目负责人 Item Prin	肖光荣	肖光荣
专业负责人 Chief	肖光荣	肖光荣
审定 Approved	董志慧	董志慧
审核 Examined	杨敏	杨敏
校对 Checked	董志慧	董志慧
设计 Designed	赵航震	赵航震

建设单位 Client  
 射阳县长荡镇人民政府

工程名称 Project  
 长荡镇胜利桥工业园区(西区)雨水管网改造提升项目


子项 Sub Item

图名 Title  
 道路E平面图7

工程号 Pjt. No.	YCFZ-202604-011	专业 Dept.	给排水
比例 Scale	见图	图号 Dwg. No.	建-44
版本 Version		日期 Date	2026年04月

道路E平面图7 1:200

\* 本图纸版权归属中京方正(北京)信息技术有限公司所有。  
 \* 本图纸需手续齐全方可用于施工。

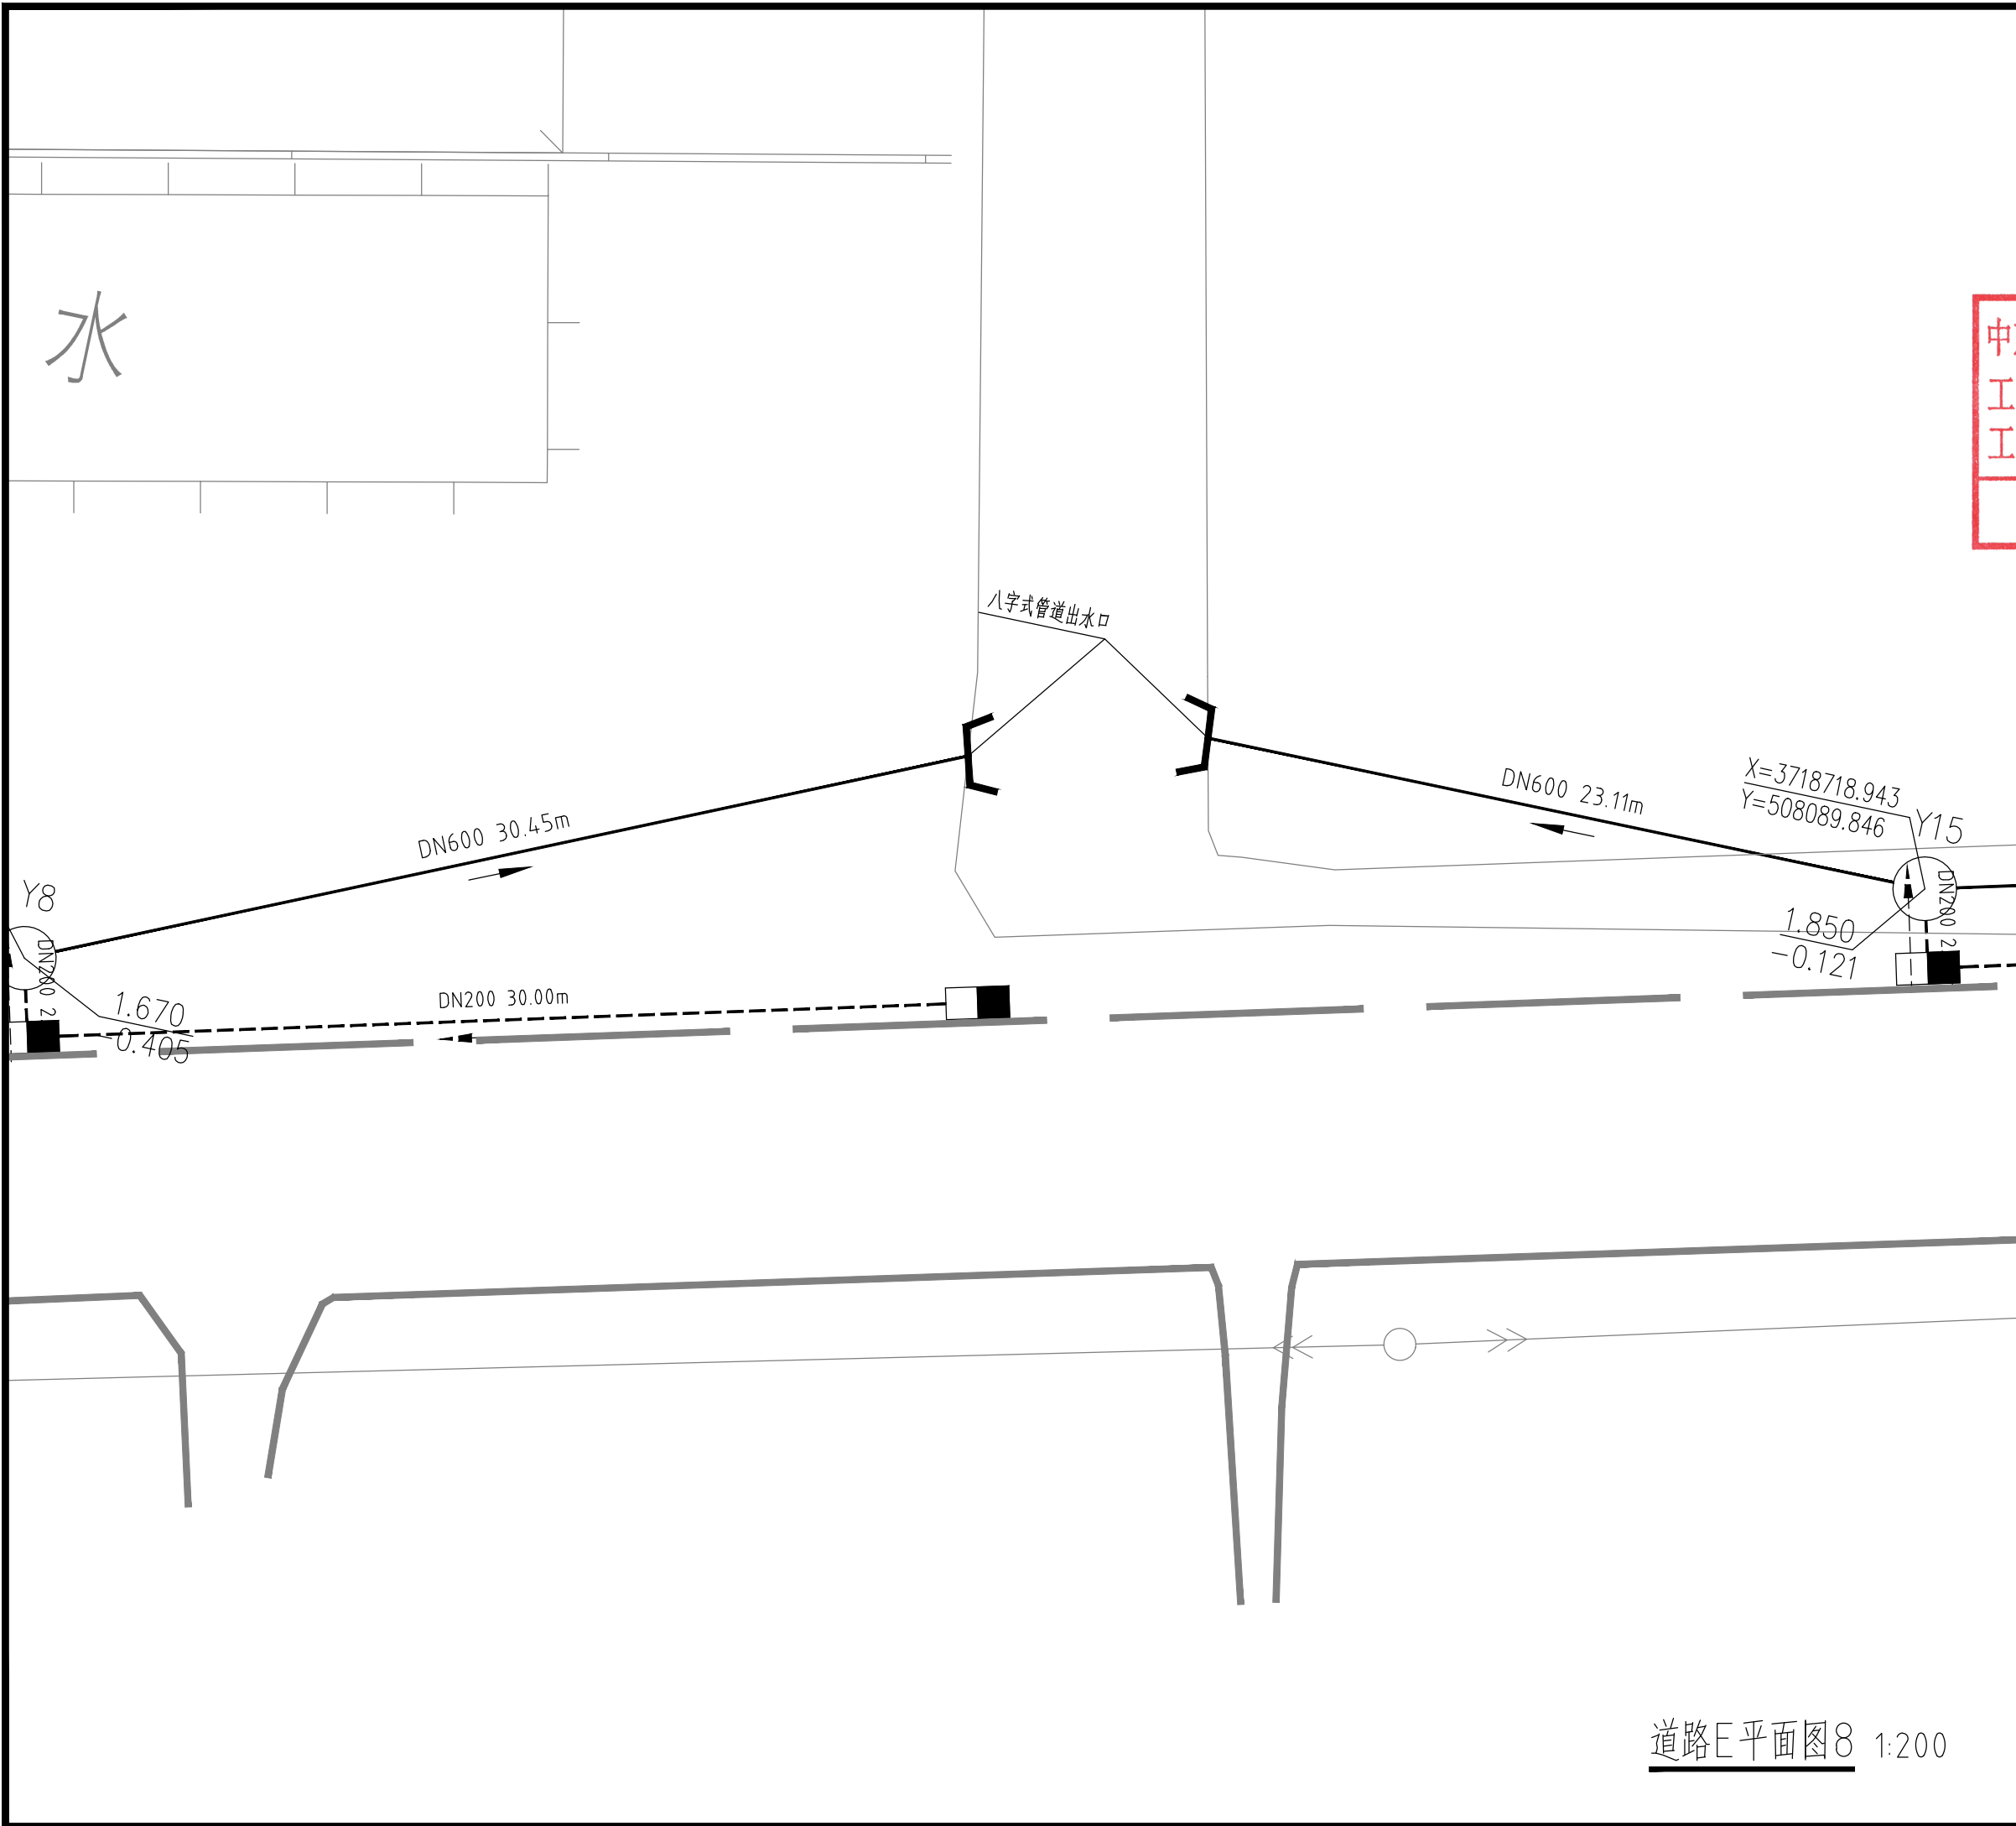

设计阶段 Design Stage				
方案	初设	报规	招标	施工
		●		
人防	消防	园林	绿建	

出图专用章 SHADCL PROJECT SEAL

中京方正(北京)信息技术有限公司  
 工程设计 甲级 A111002861  
 工程设计 乙级 A211002868

出图专用章  
未加盖本公司出图专用章无效 INVALID NO THE SPECIAL SEAL

注册执业章 REGISTERED SEAL

中华人民共和国一级注册建筑师  
 姓名: 肖光荣  
 注册号: 1100286-010  
 有效期: 至2027年10月

中京方正(北京)信息技术有限公司  
 Zhongjing Fangzheng(Beijing) Engineering Technology Co., Ltd.  
 建筑行业(建筑工程)甲级 A111002861

项目负责人 Item Prin	肖光荣	肖光荣
专业负责人 Chief	肖光荣	肖光荣
审定 Approved	董志慧	董志慧
审核 Examined	杨敏	杨敏
校对 Checked	董志慧	董志慧
设计 Designed	赵航震	赵航震

建设单位 Client  
 射阳县长荡镇人民政府

工程名称 Project  
 长荡镇胜利桥工业园区(西区)雨水管网改造提升项目

子项 Sub Item

图名 Title  
 道路E平面图8

工程号 Pjt. No.	YCFZ-202604-011	专业 Dept.	给排水
比例 Scale	见图	图号 Dwg. No.	建-45
版本 Version		日期 Date	2026年04月

道路E平面图8 1:200

\* 本图纸版权归属中京方正(北京)信息技术有限公司所有。  
 \* 本图纸需手续齐全方可用于施工。

设计阶段 Design Stage				
方案	初设	报规	招标	施工
		●		
人防	消防	园林	绿建	

出图专用章 SHADCL PROJECT SEAL

**中京方正（北京）信息技术有限公司**  
**工程设计 甲级 A111002861**  
**工程设计 乙级 A211002868**  
**出图专用章**  
未加盖本公司出图专用章无效 INVALID NO THE SPECIAL SEAL

注册执业章 REGISTERED SEAL

**中华人民共和国一级注册建筑师**  
**姓名：肖光荣**  
**注册号：1100286-010**  
**有效期：至2027年10月**

**中京方正（北京）信息技术有限公司**  
 Zhongjing Fangzheng(Beijing) Engineering Technology Co., Ltd.  
 建筑行业（建筑工程）甲级 A111002861

项目负责人 Item Prin	肖光荣	
专业负责人 Chief	肖光荣	
审定 Approved	董志慧	
审核 Examined	杨敏	
校对 Checked	董志慧	
设计 Designed	赵航震	


建设单位 Client  
 射阳县长荡镇人民政府

工程名称 Project  
 长荡镇胜利桥工业园区（西区）雨水管网改造提升项目

子项 Sub Item


图名 Title  
 道路E平面图9

工程号 Pjt. No.	YCFZ-202604-011	专业 Dept.	给排水
比例 Scale	见图	图号 Dwg. No.	建-46
版本 Version		日期 Date	2026年04月

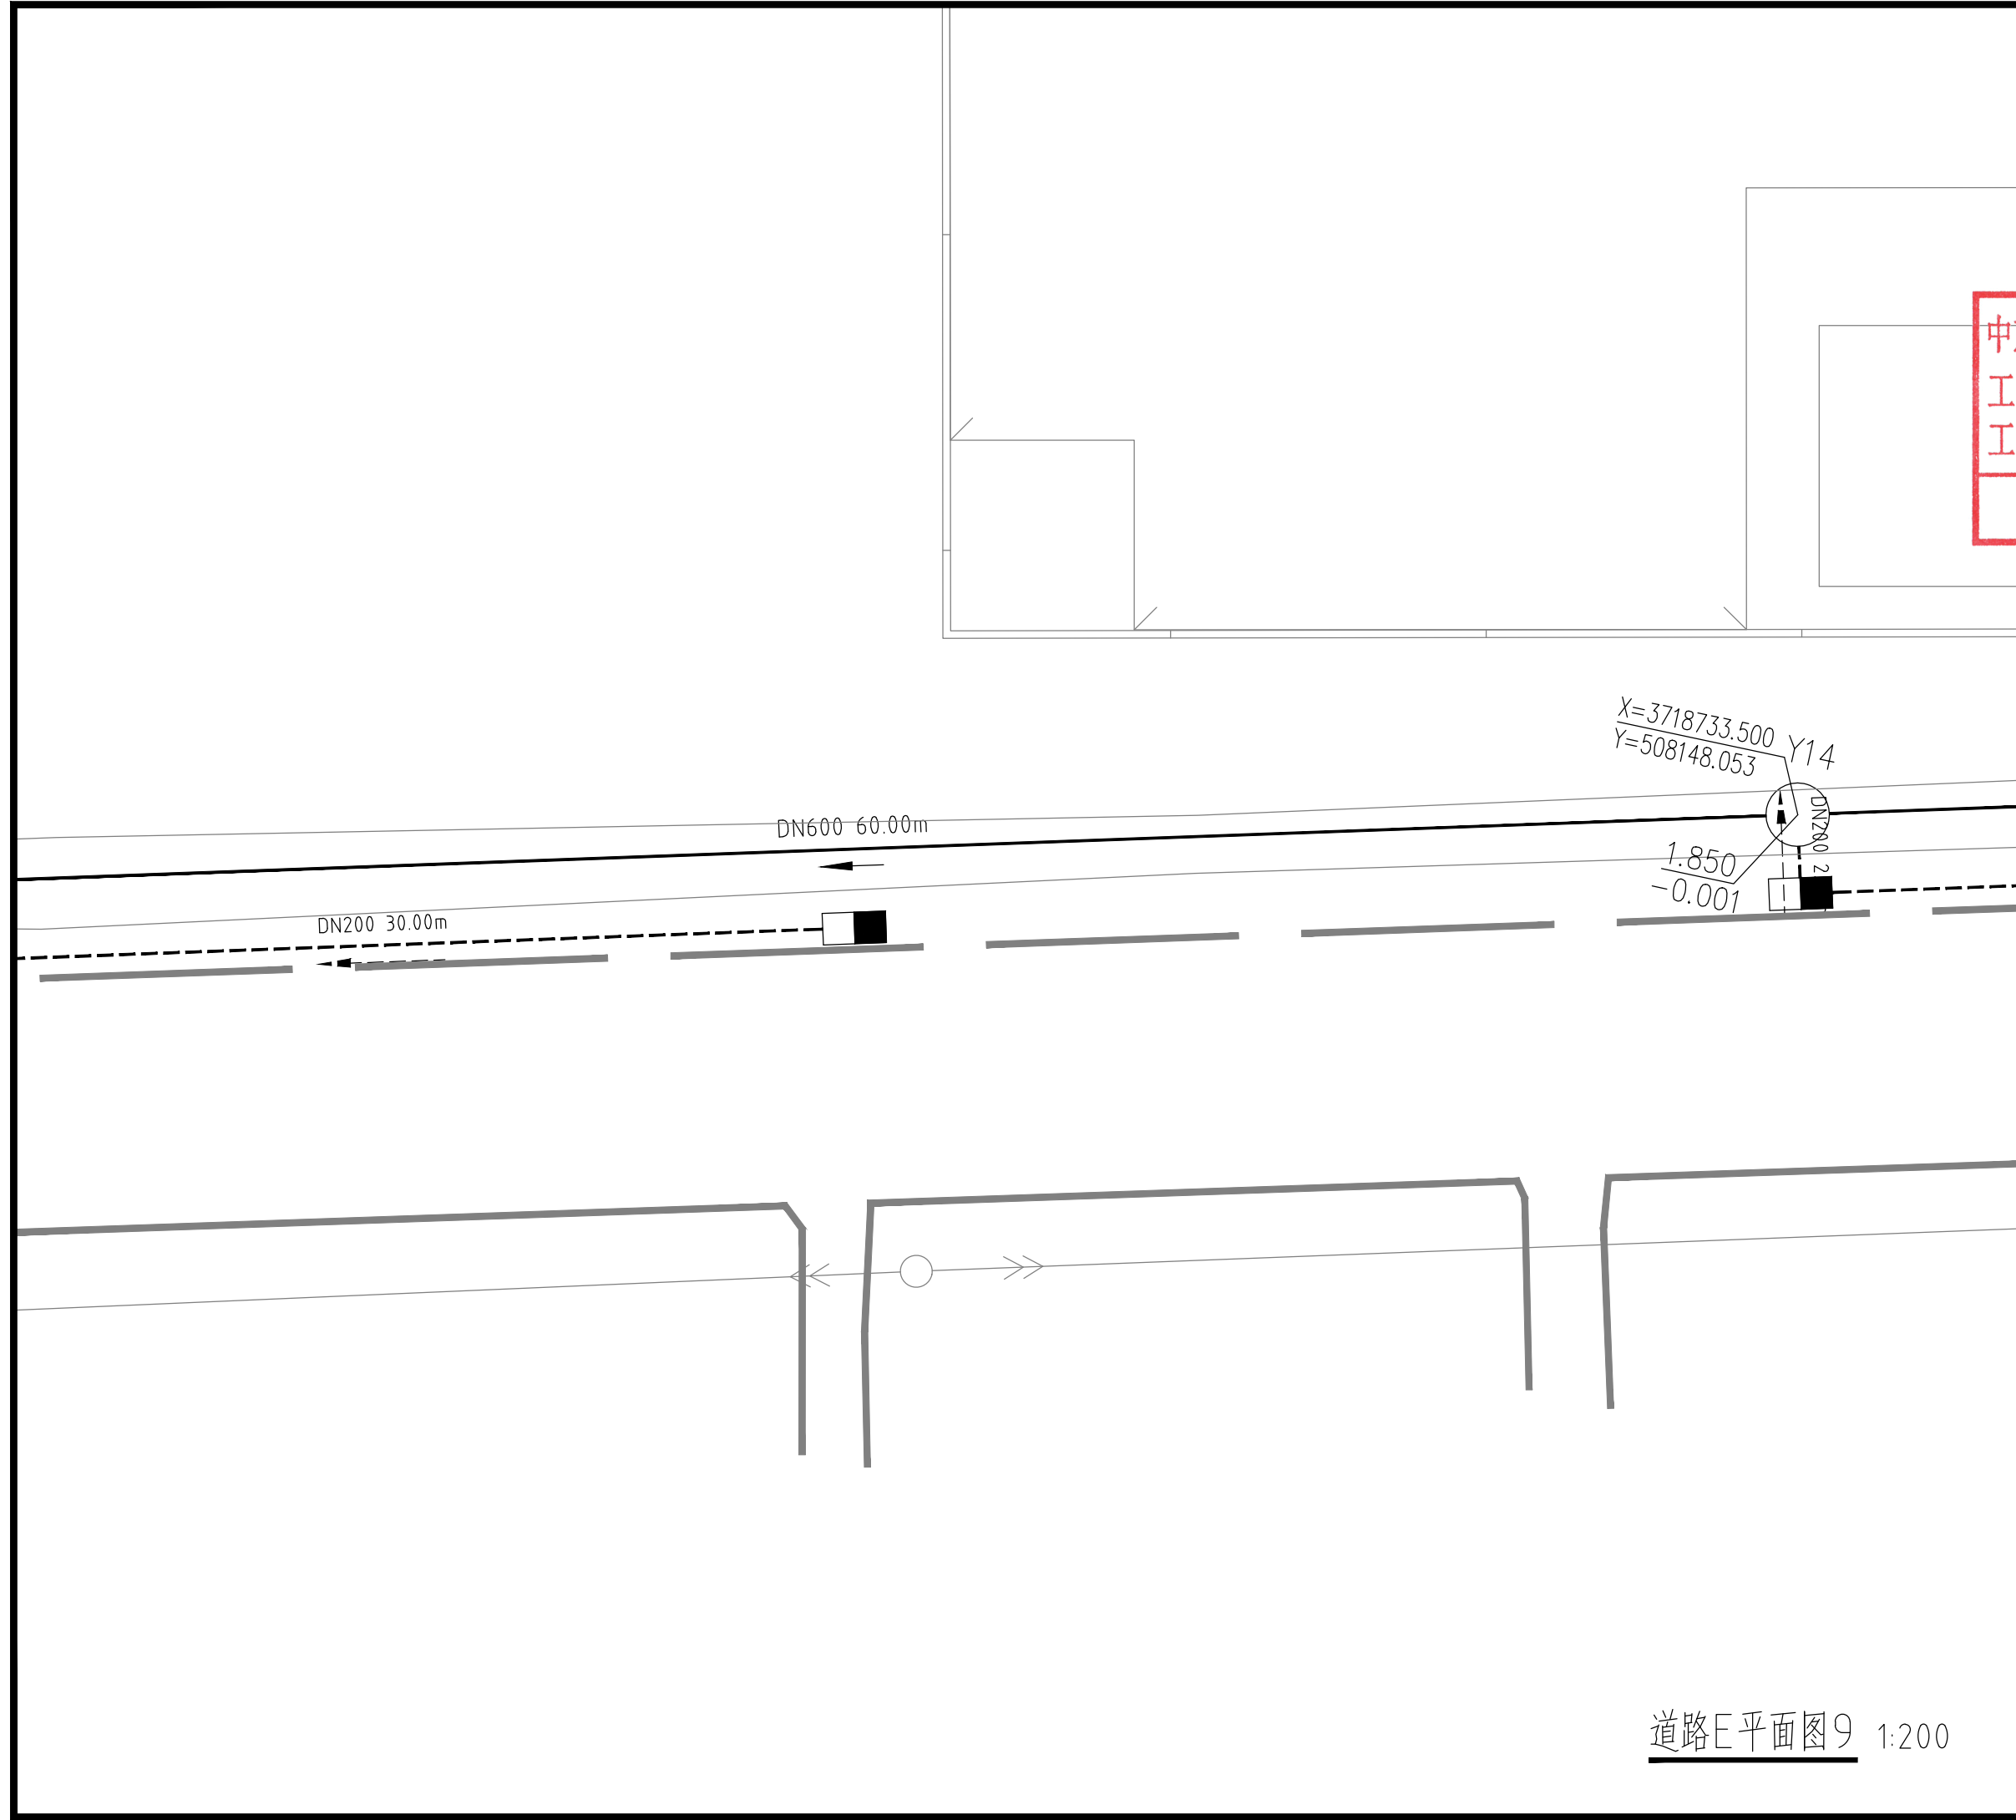

道路E平面图9 1:200

\* 本图纸版权归属中京方正（北京）信息技术有限公司所有。  
 \* 本图纸需手绘齐全方可用于施工。

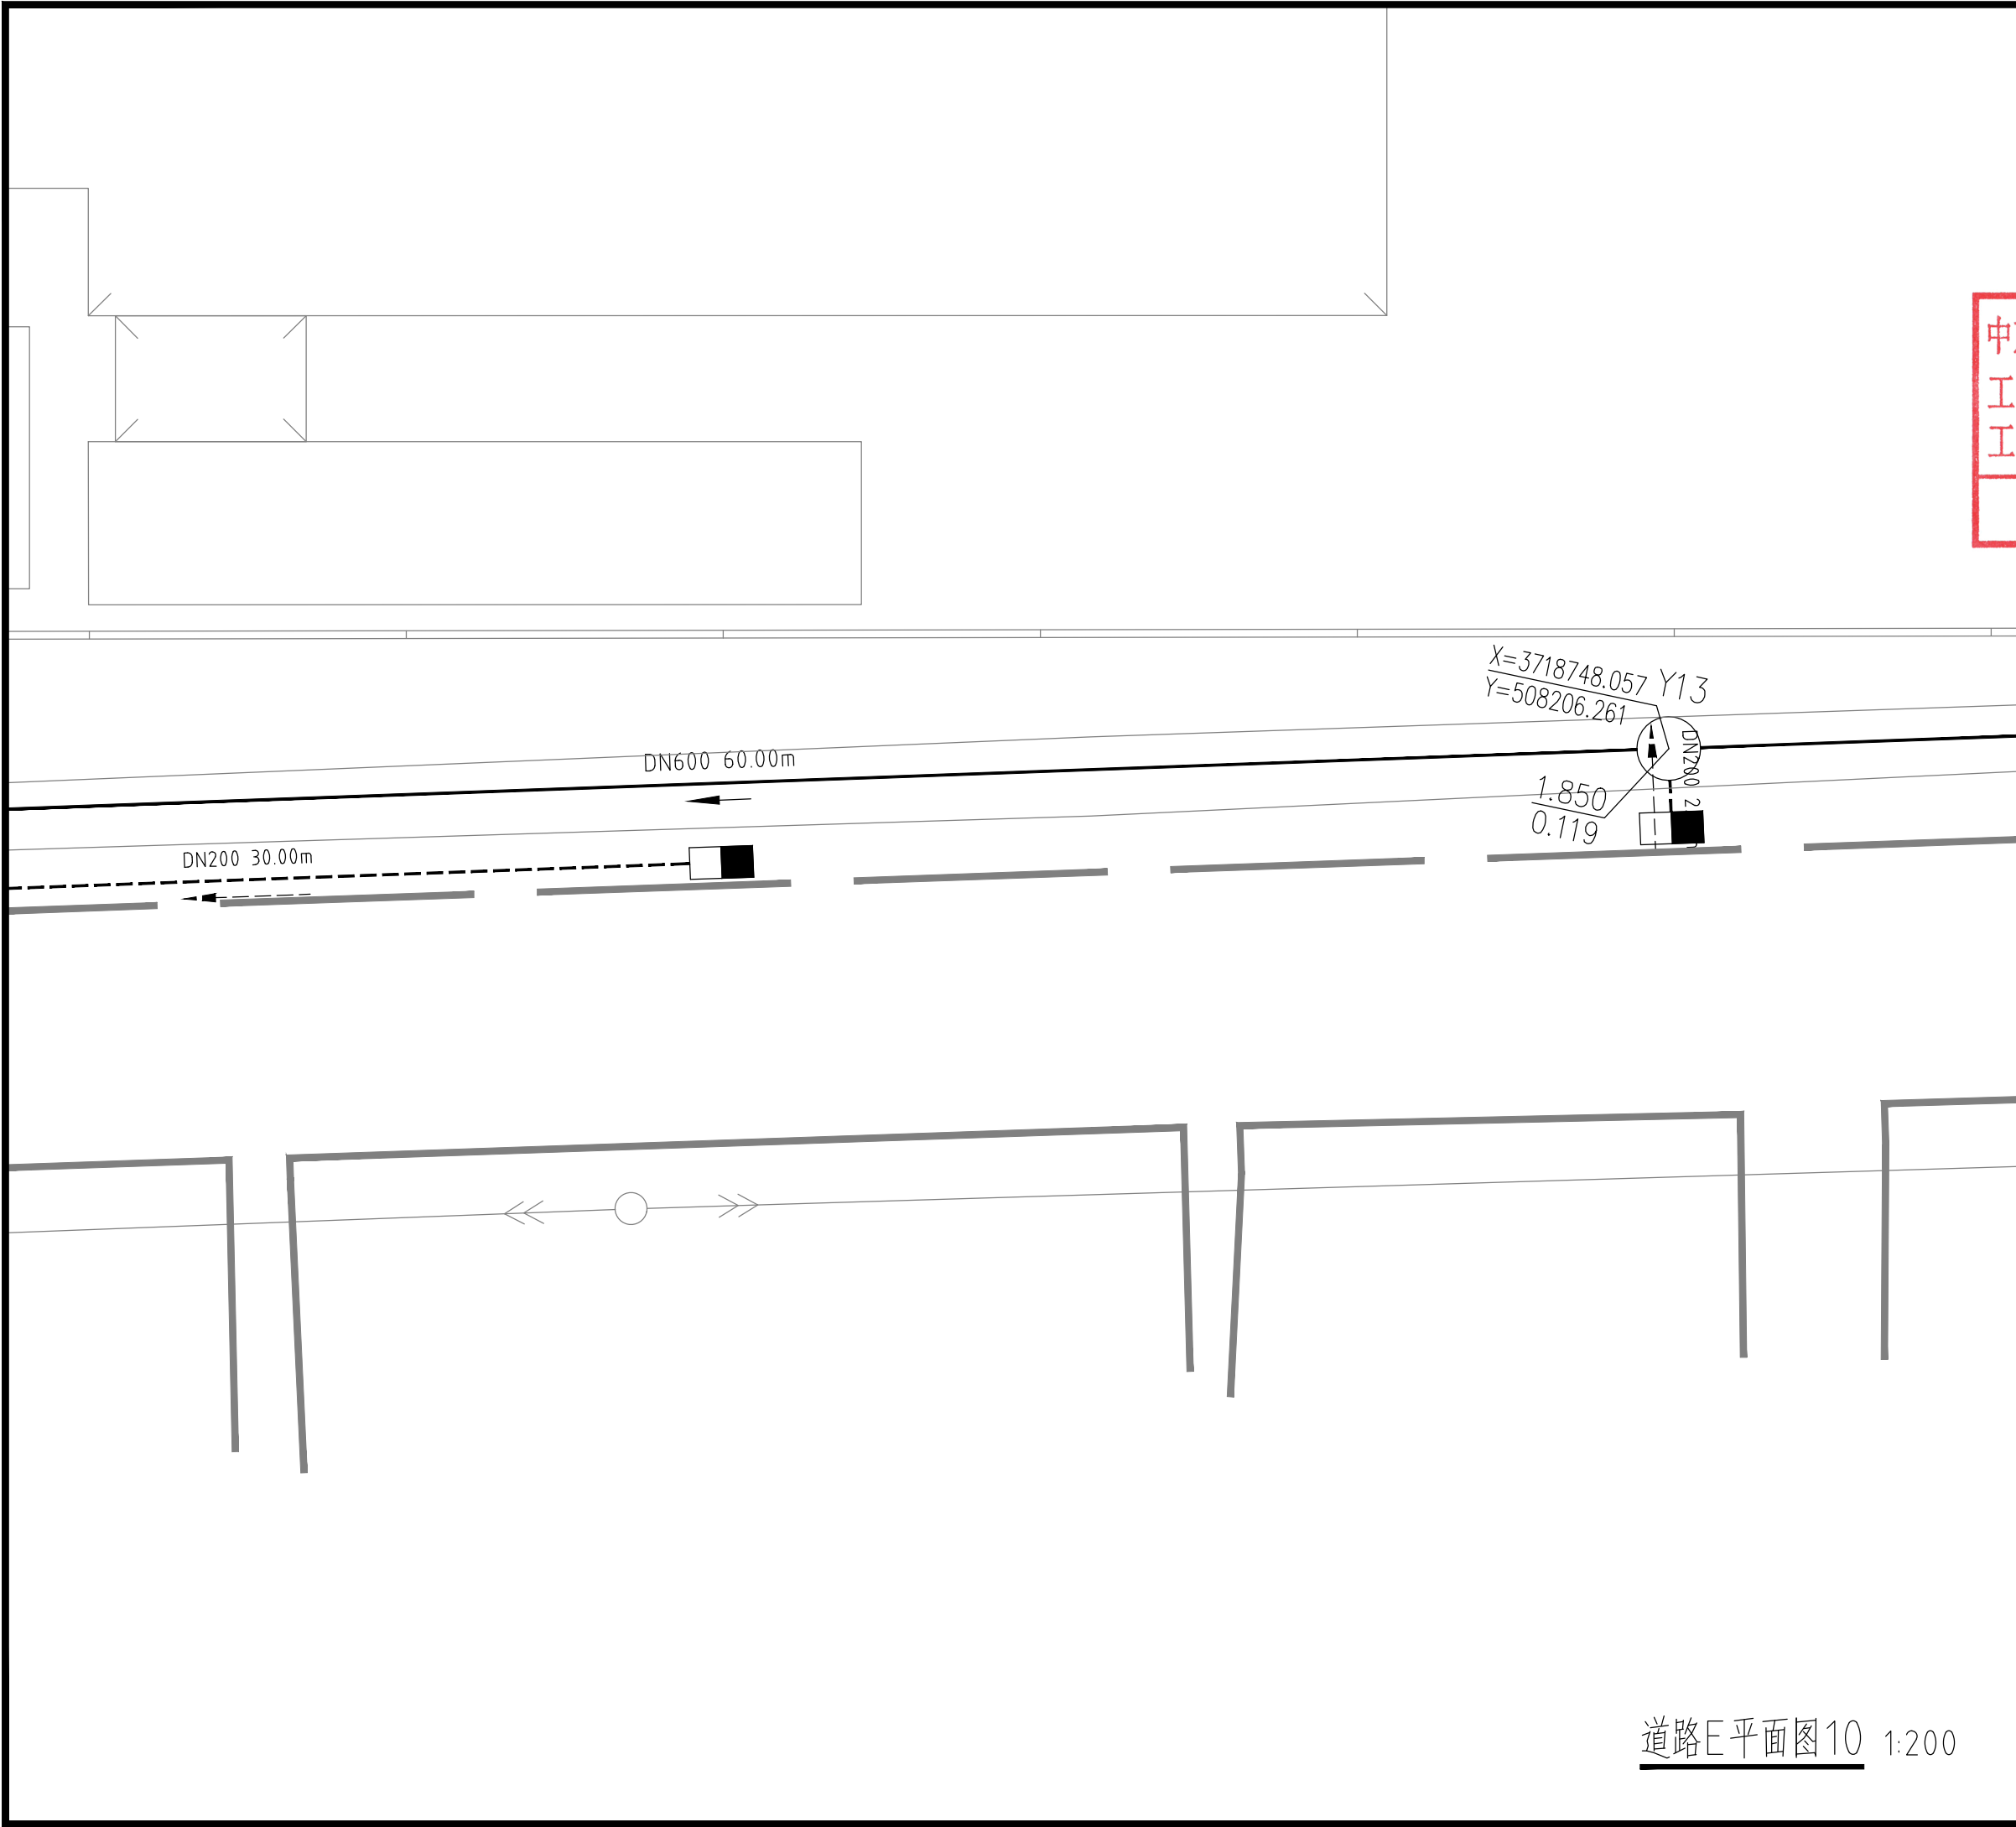

设计阶段 Design Stage				
方案	初设	报规	招标	施工
		●		
人防	消防	园林	绿建	

出图专用章 SHADCL PROJECT SEAL

中京方正(北京)信息技术有限公司  
 工程设计 甲级 A111002861  
 工程设计 乙级 A211002868

出图专用章  
未加盖本公司出图专用章无效 INVALID NO THE SPECIAL SEAL

注册执业章 REGISTERED SEAL

中华人民共和国一级注册建筑师  
 姓名: 肖光荣  
 注册号: 1100286-010  
 有效期: 至2027年10月

中京方正(北京)信息技术有限公司  
 Zhongjing Fangzheng(Beijing) Engineering Technology Co., Ltd.

建筑行业(建筑工程)甲级 A111002861

项目负责人 Item Prin	肖光荣	
专业负责人 Chief	肖光荣	
审定 Approved	董志慧	
审核 Examined	杨敏	
校对 Checked	董志慧	
设计 Designed	赵航震	

建设单位 Client  
 射阳县长荡镇人民政府

工程名称 Project  
 长荡镇胜利桥工业园区(西区)雨水管网改造提升项目


子项 Sub Item

图名 Title  
 道路E平面图10

工程号 Pjt. No.	YCFZ-202604-011	专业 Dept.	给排水
比例 Scale	见图	图号 Dwg. No.	建-47
版本 Version		日期 Date	2026年04月

道路E平面图10 1:200

\* 本图纸版权归属中京方正(北京)信息技术有限公司所有。  
 \* 本图纸需手续齐全方可用于施工。

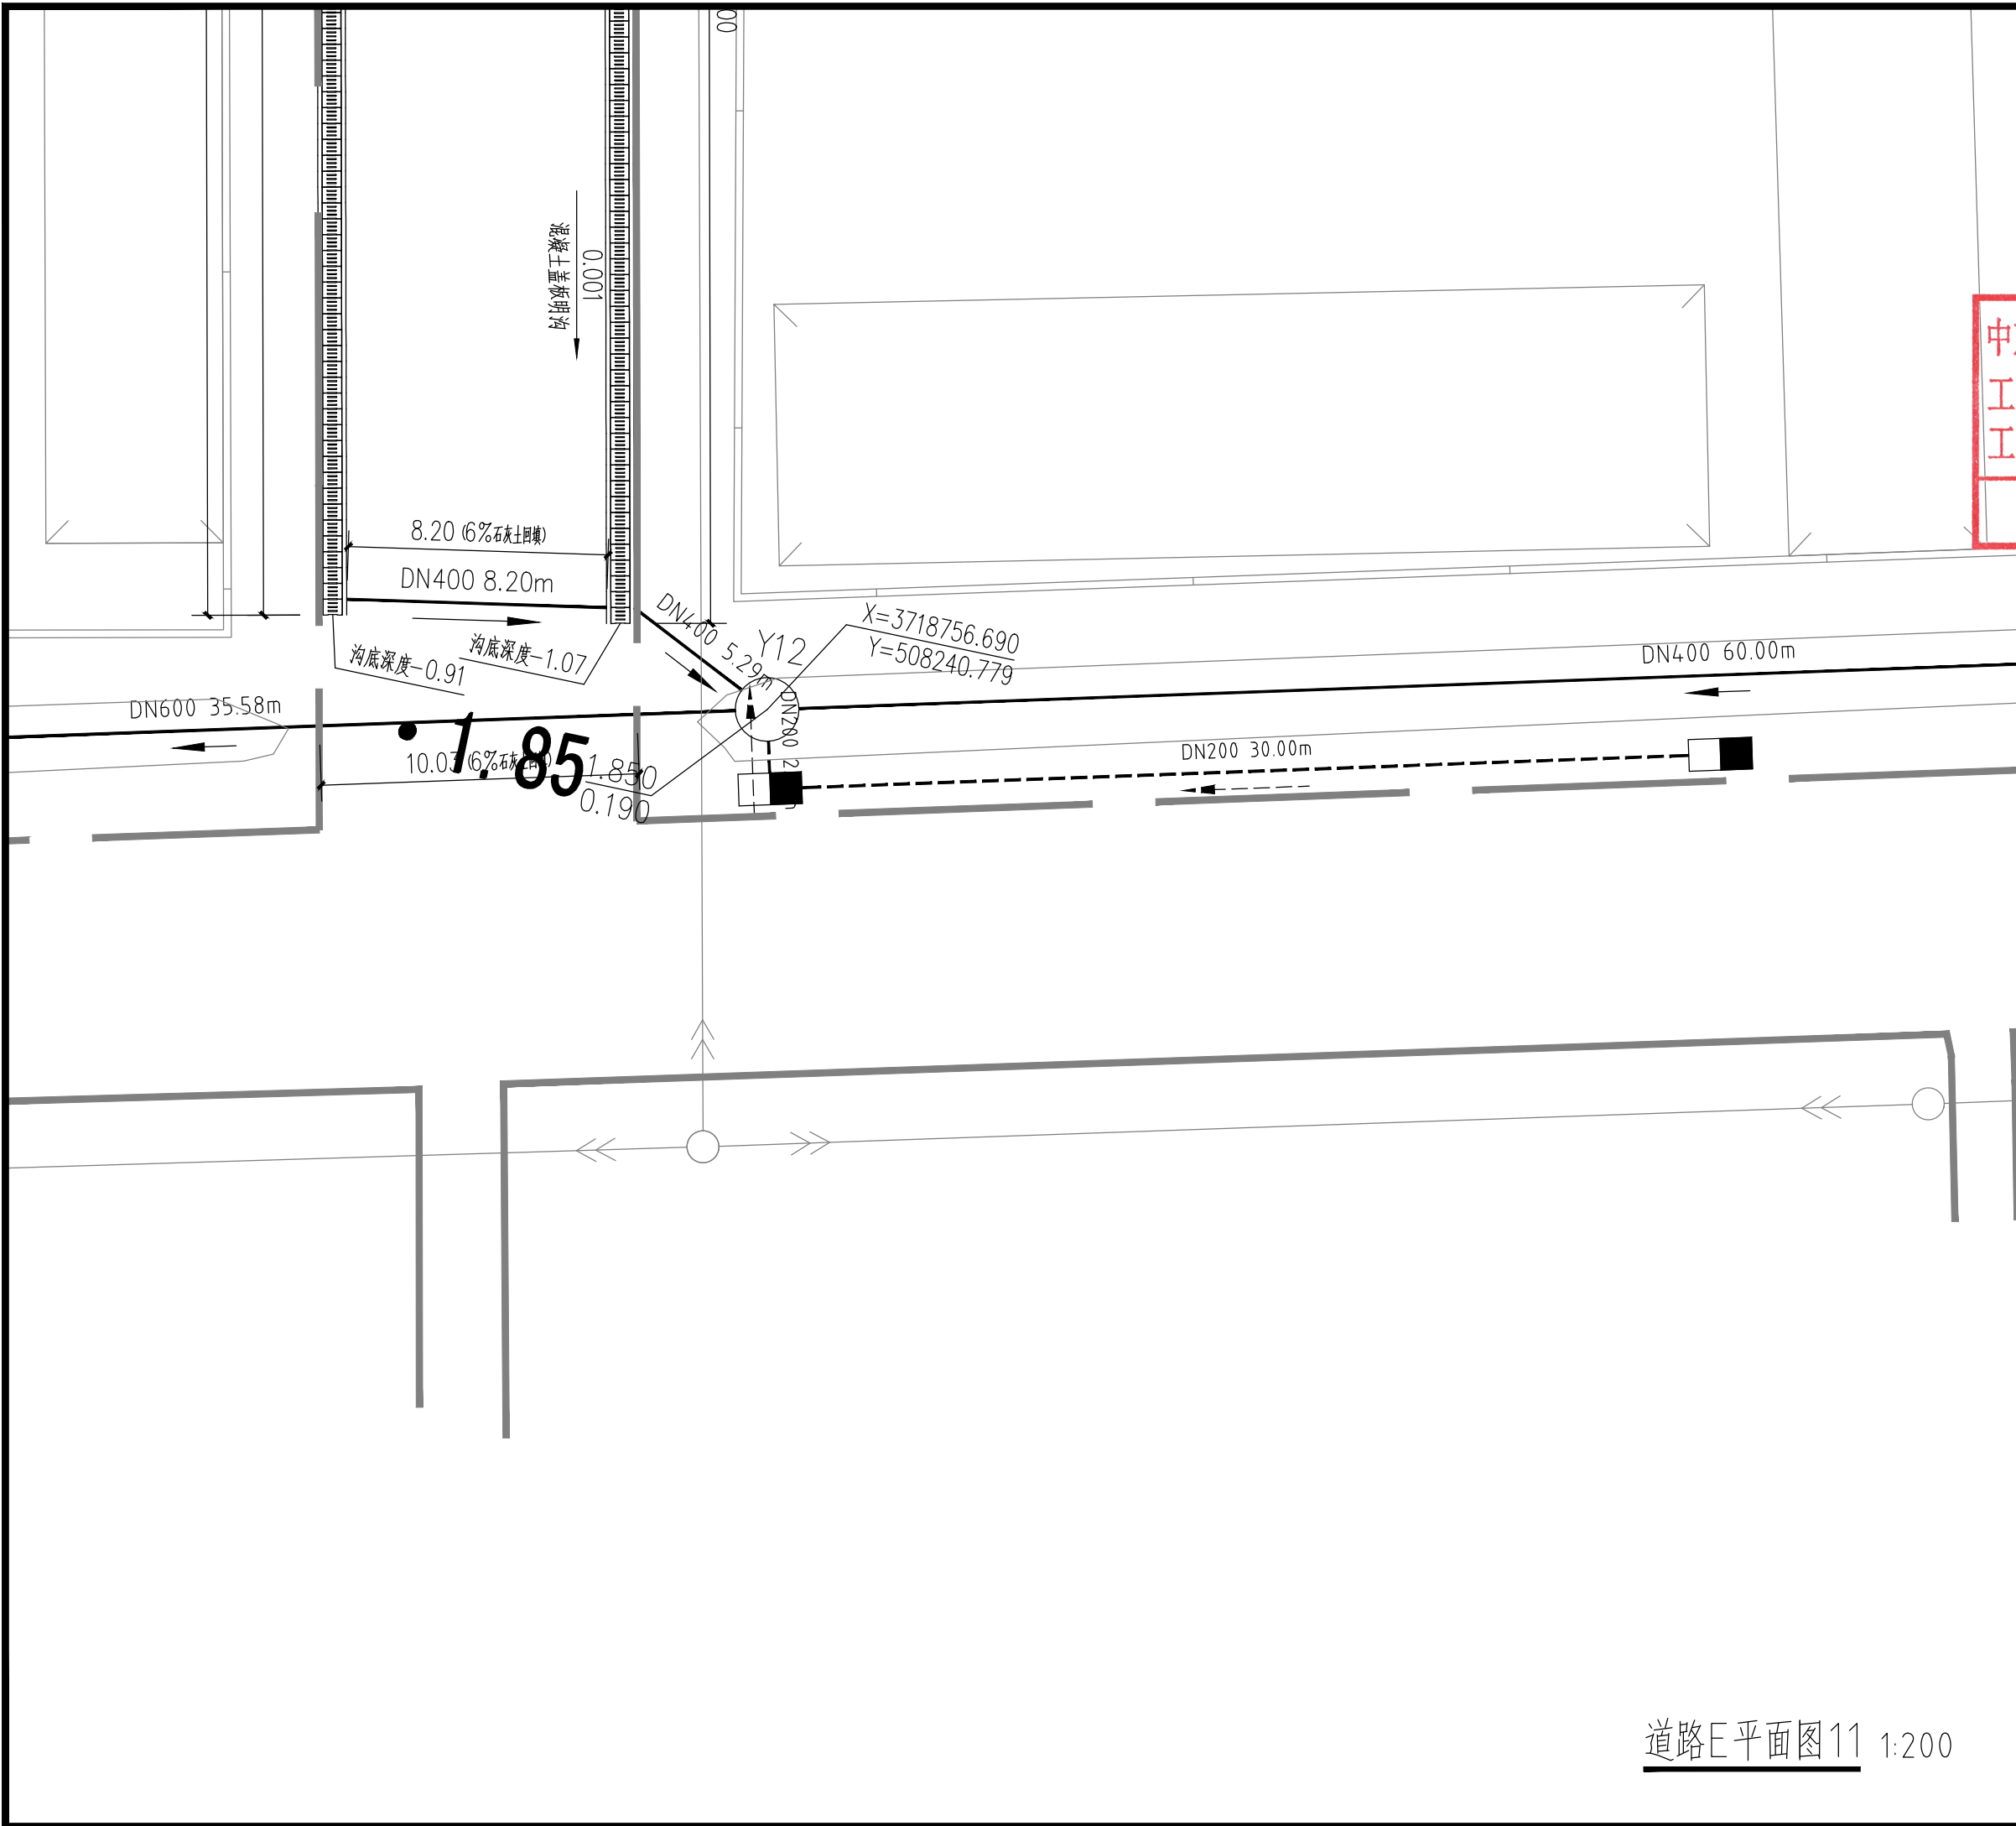

设计阶段 Design Stage				
方案	初设	报规	招标	施工
		●		
人防	消防	园林	绿建	

出图专用章 SHADCL PROJECT SEAL

**中京方正（北京）信息技术有限公司**  
 工程设计 甲级 A111002861  
 工程设计 乙级 A211002868

**出图专用章**  
未加盖本公司出图专用章无效 INVALID NO THE SPECIAL SEAL

注册执业章 REGISTERED SEAL

**中华人民共和国一级注册建筑师**  
 姓名：肖光荣  
 注册号：1100286-010  
 有效期：至2027年10月

**中京方正（北京）信息技术有限公司**  
 Zhongjing Fangzheng(Beijing) Engineering Technology Co., Ltd.  
 建筑行业（建筑工程）甲级 A111002861

项目负责人 Item Prin	肖光荣	
专业负责人 Chief	肖光荣	
审定 Approved	董志慧	
审核 Examined	杨敏	
校对 Checked	董志慧	
设计 Designed	赵航震	

建设单位 Client  
 射阳县长荡镇人民政府

工程名称 Project  
 长荡镇胜利桥工业园区（西区）雨水管网改造提升项目

子项 Sub Item


图名 Title  
 道路E平面图11

工程号 Pjt. No.	YCFZ-202604-011	专业 Dept.	给排水
比例 Scale	见图	图号 Dwg. No.	建-48
版本 Version		日期 Date	2026年04月

道路E平面图11 1:200

\* 本图纸版权归属中京方正（北京）信息技术有限公司所有。  
 \* 本图纸需手续齐全方可用于施工。

\* 本图纸版权归属中京方正（北京）信息技术有限公司所有。  
\* 本图纸需手续齐全方可用于施工。

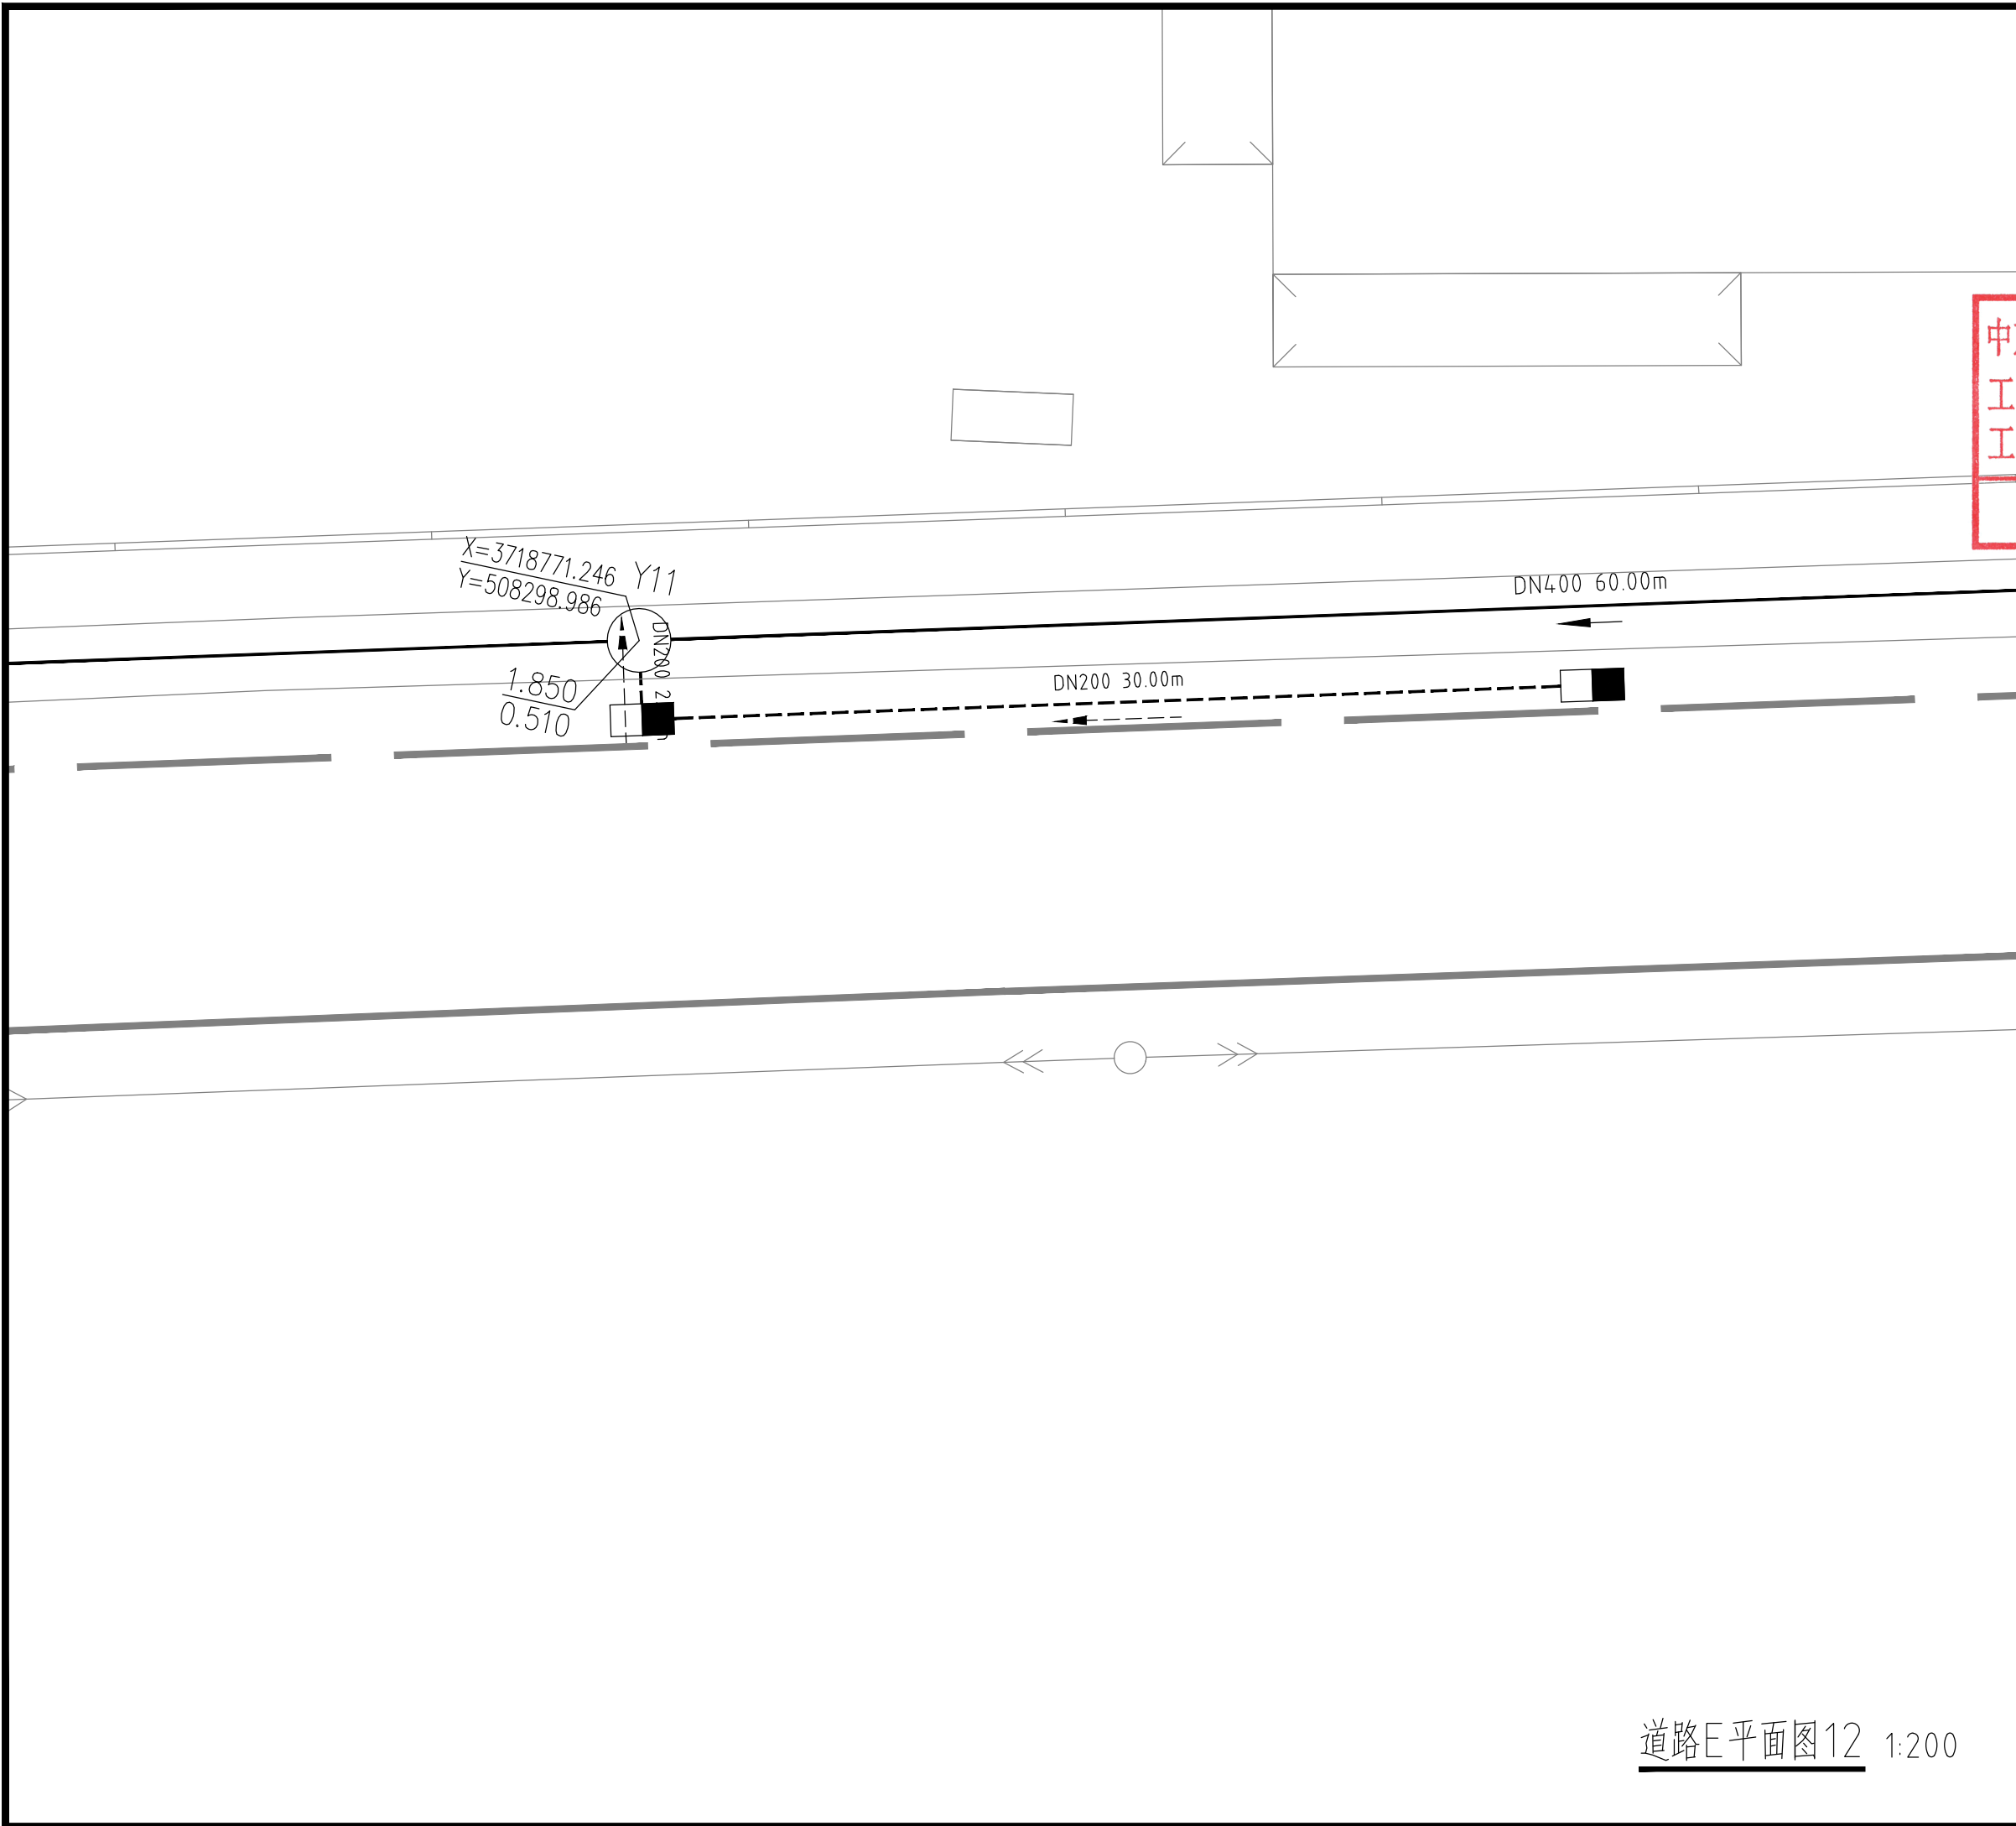

道路E平面图12 1:200

设计阶段 Design Stage				
方案	初设	报规	招标	施工
		●		
人防	消防	园林	绿建	

出图专用章 SHADCL PROJECT SEAL

中京方正（北京）信息技术有限公司  
工程设计 甲级 A111002861  
工程设计 乙级 A211002868

出图专用章  
未加盖本公司出图专用章无效 (INVALID NO THE SPECIAL SEAL)

注册执业章 REGISTERED SEAL

中华人民共和国一级注册建筑师  
姓名：肖光荣  
注册号：1100286-010  
有效期：至2027年10月



中京方正（北京）信息技术有限公司  
Zhongjing Fangzheng (Beijing) Engineering Technology Co., Ltd.  
建筑行业（建筑工程）甲级 A111002861

项目负责人 Item Prin	肖光荣	肖光荣
专业负责人 Chief	肖光荣	肖光荣
审定 Approved	董志慧	董志慧
审核 Examined	杨敏	杨敏
校对 Checked	董志慧	董志慧
设计 Designed	赵航震	赵航震

建设单位 Client  
射阳县长荡镇人民政府

工程名称 Project  
长荡镇胜利桥工业园区（西区）雨水管网改造提升项目

子项 Sub Item

图名 Title  
道路E平面图12

工程号 Pjt. No.	YCFZ-202604-011	专业 Dept.	给排水
比例 Scale	见图	图号 Dwg. No.	建-49
版本 Version		日期 Date	2026年04月

设计阶段 Design Stage				
方案	初设	报规	招标	施工
		●		
人防	消防	园林	绿建	

出图专用章 SHADCL PROJECT SEAL

中京方正(北京)信息技术有限公司  
 工程设计 甲级 A111002861  
 工程设计 乙级 A211002868

出图专用章  
未加盖本公司出图专用章无效 INVALID NO THE SPECIAL SEAL

注册执业章 REGISTERED SEAL

中华人民共和国一级注册建筑师  
 姓名: 肖光荣  
 注册号: 1100286-010  
 有效期: 至2027年10月



中京方正(北京)信息技术有限公司  
 Zhongjing Fangzheng(Beijing) Engineering Technology Co., Ltd.  
 建筑行业(建筑工程)甲级 A111002861

项目负责人 Item Prin	肖光荣	
专业负责人 Chief	肖光荣	
审定 Approved	董志慧	
审核 Examined	杨敏	
校对 Checked	董志慧	
设计 Designed	赵航震	

建设单位 Client

射阳县长荡镇人民政府

工程名称 Project

长荡镇胜利桥工业园区(西区)雨水管网改造提升项目

子项 Sub Item

图名 Title

道路E平面图13

工程号 Pjt. No.

YCFZ-202604-011

专业 Dept.

给排水

比例 Scale

见图


图号 Dwg. No.

建-50

版本 Version


日期 Date

2026年04月

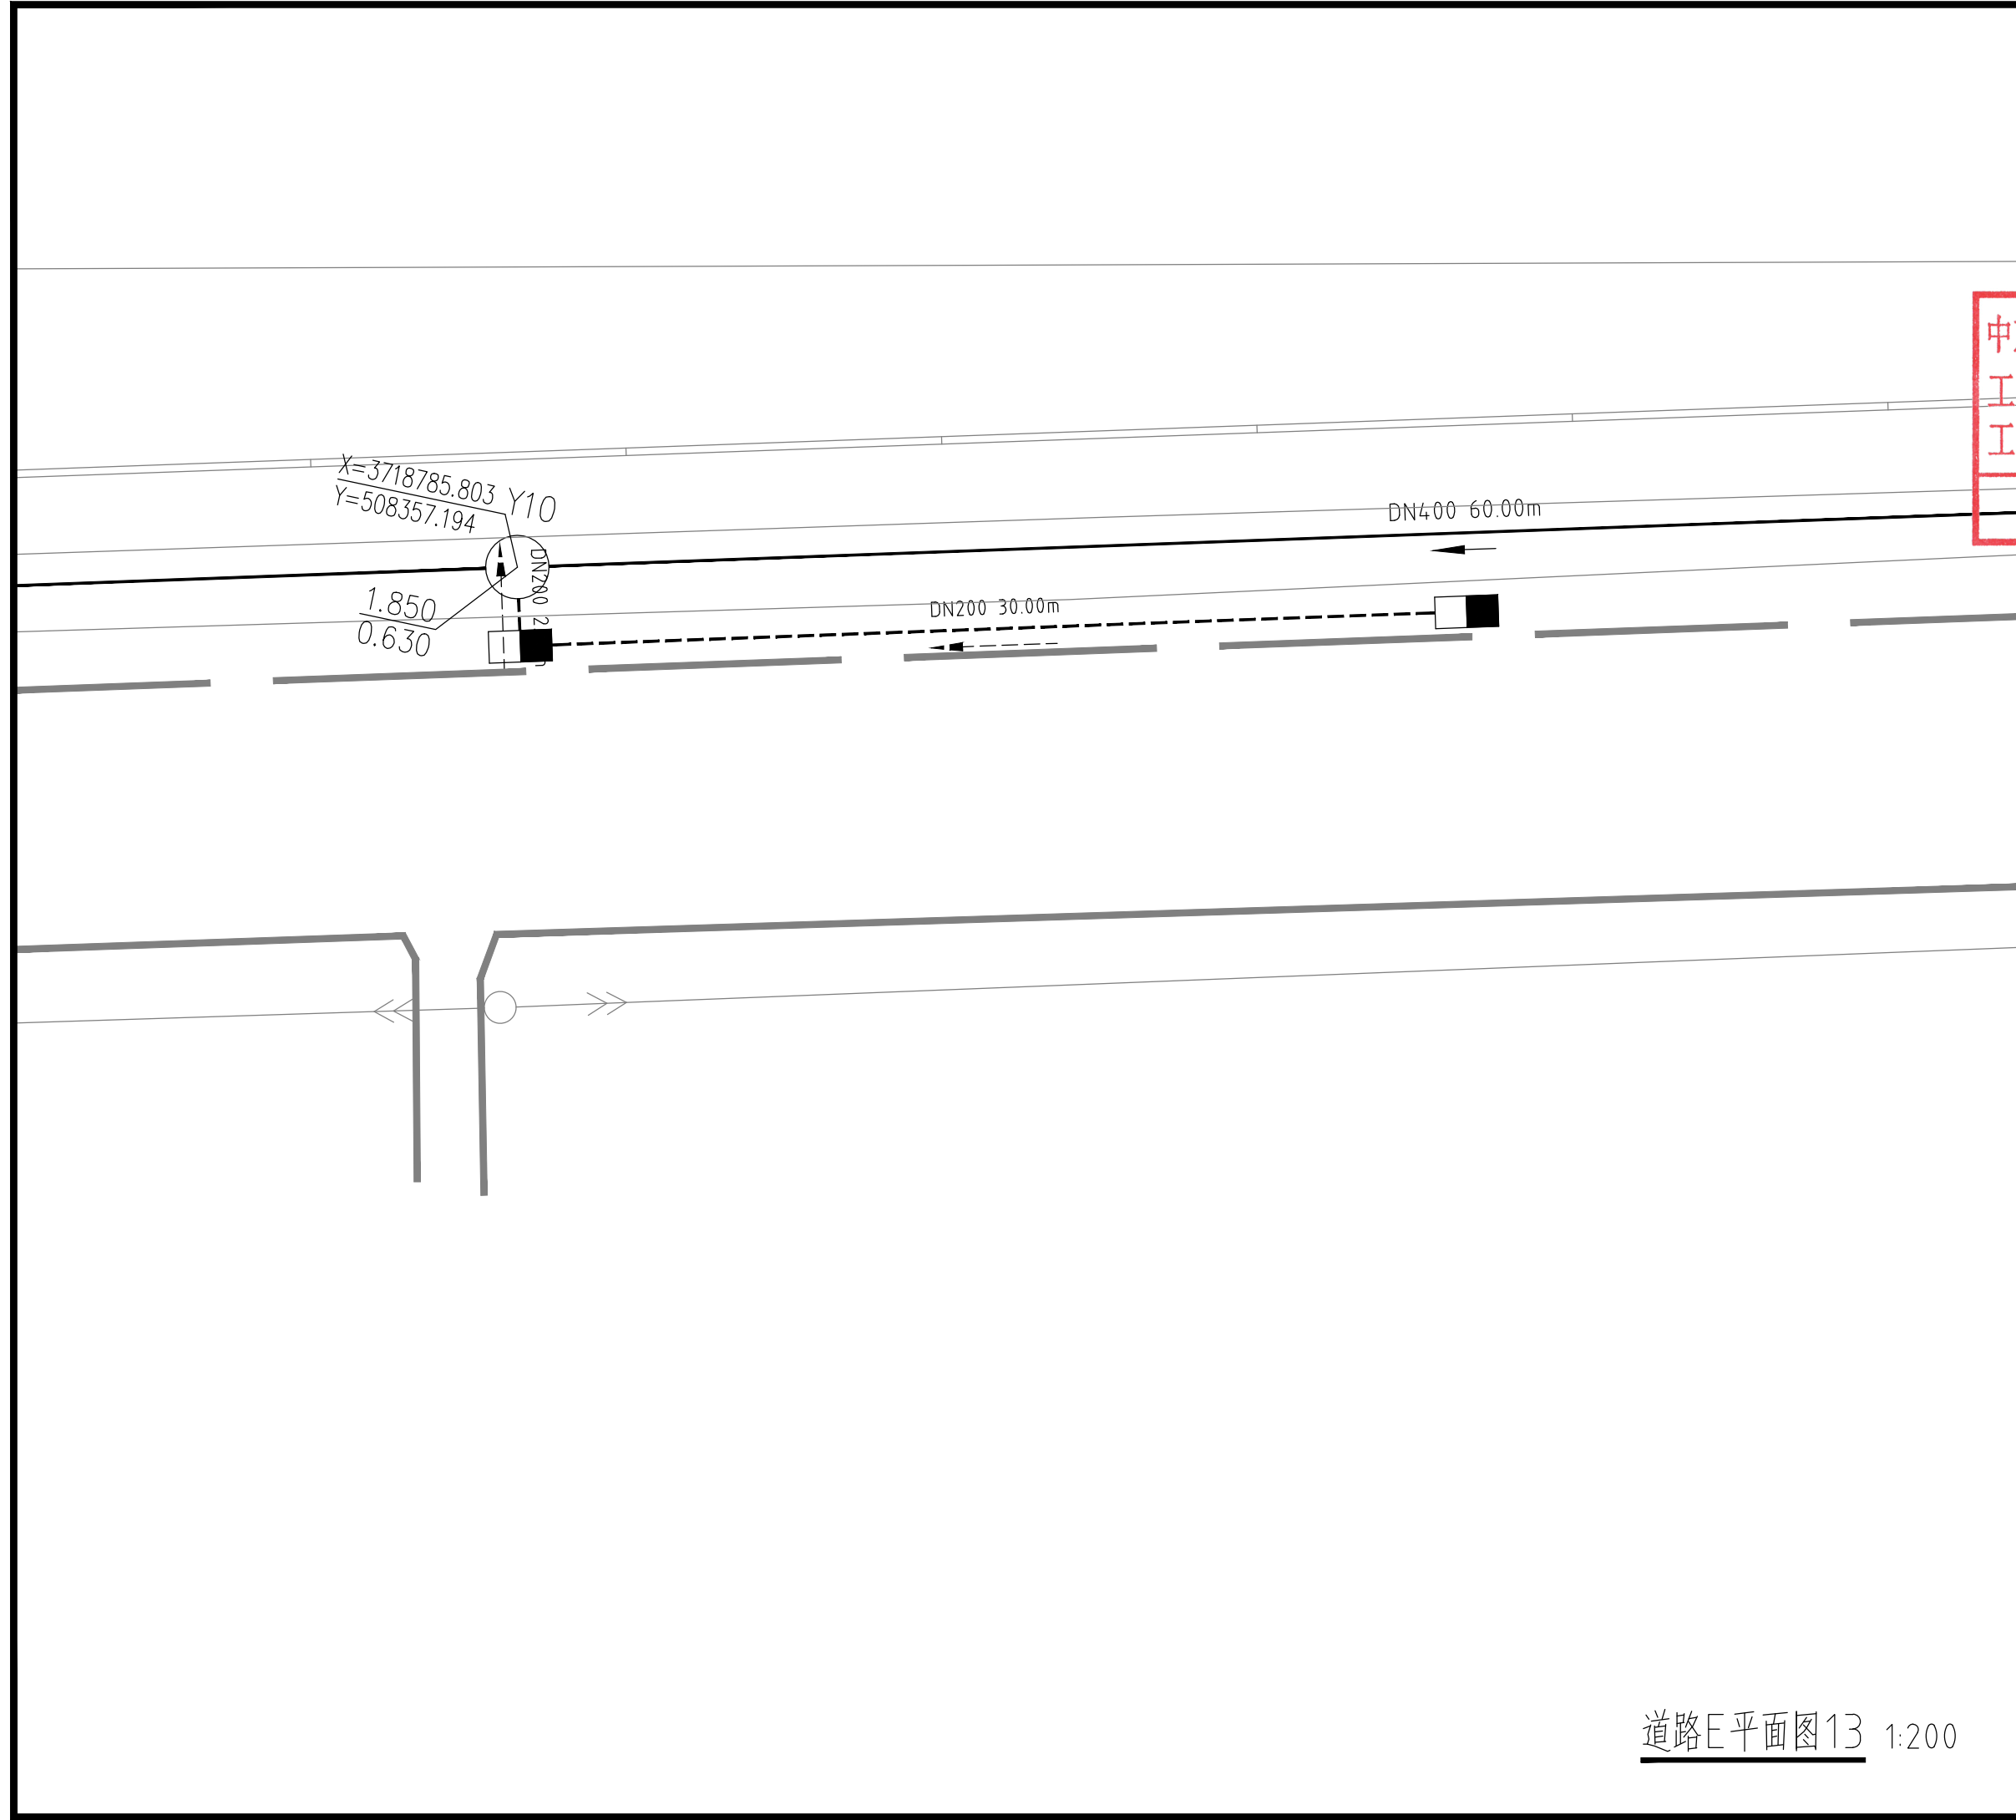

道路E平面图13 1:200

\* 本图纸版权归属中京方正(北京)信息技术有限公司所有。  
 \* 本图纸需手续齐全方可用于施工。

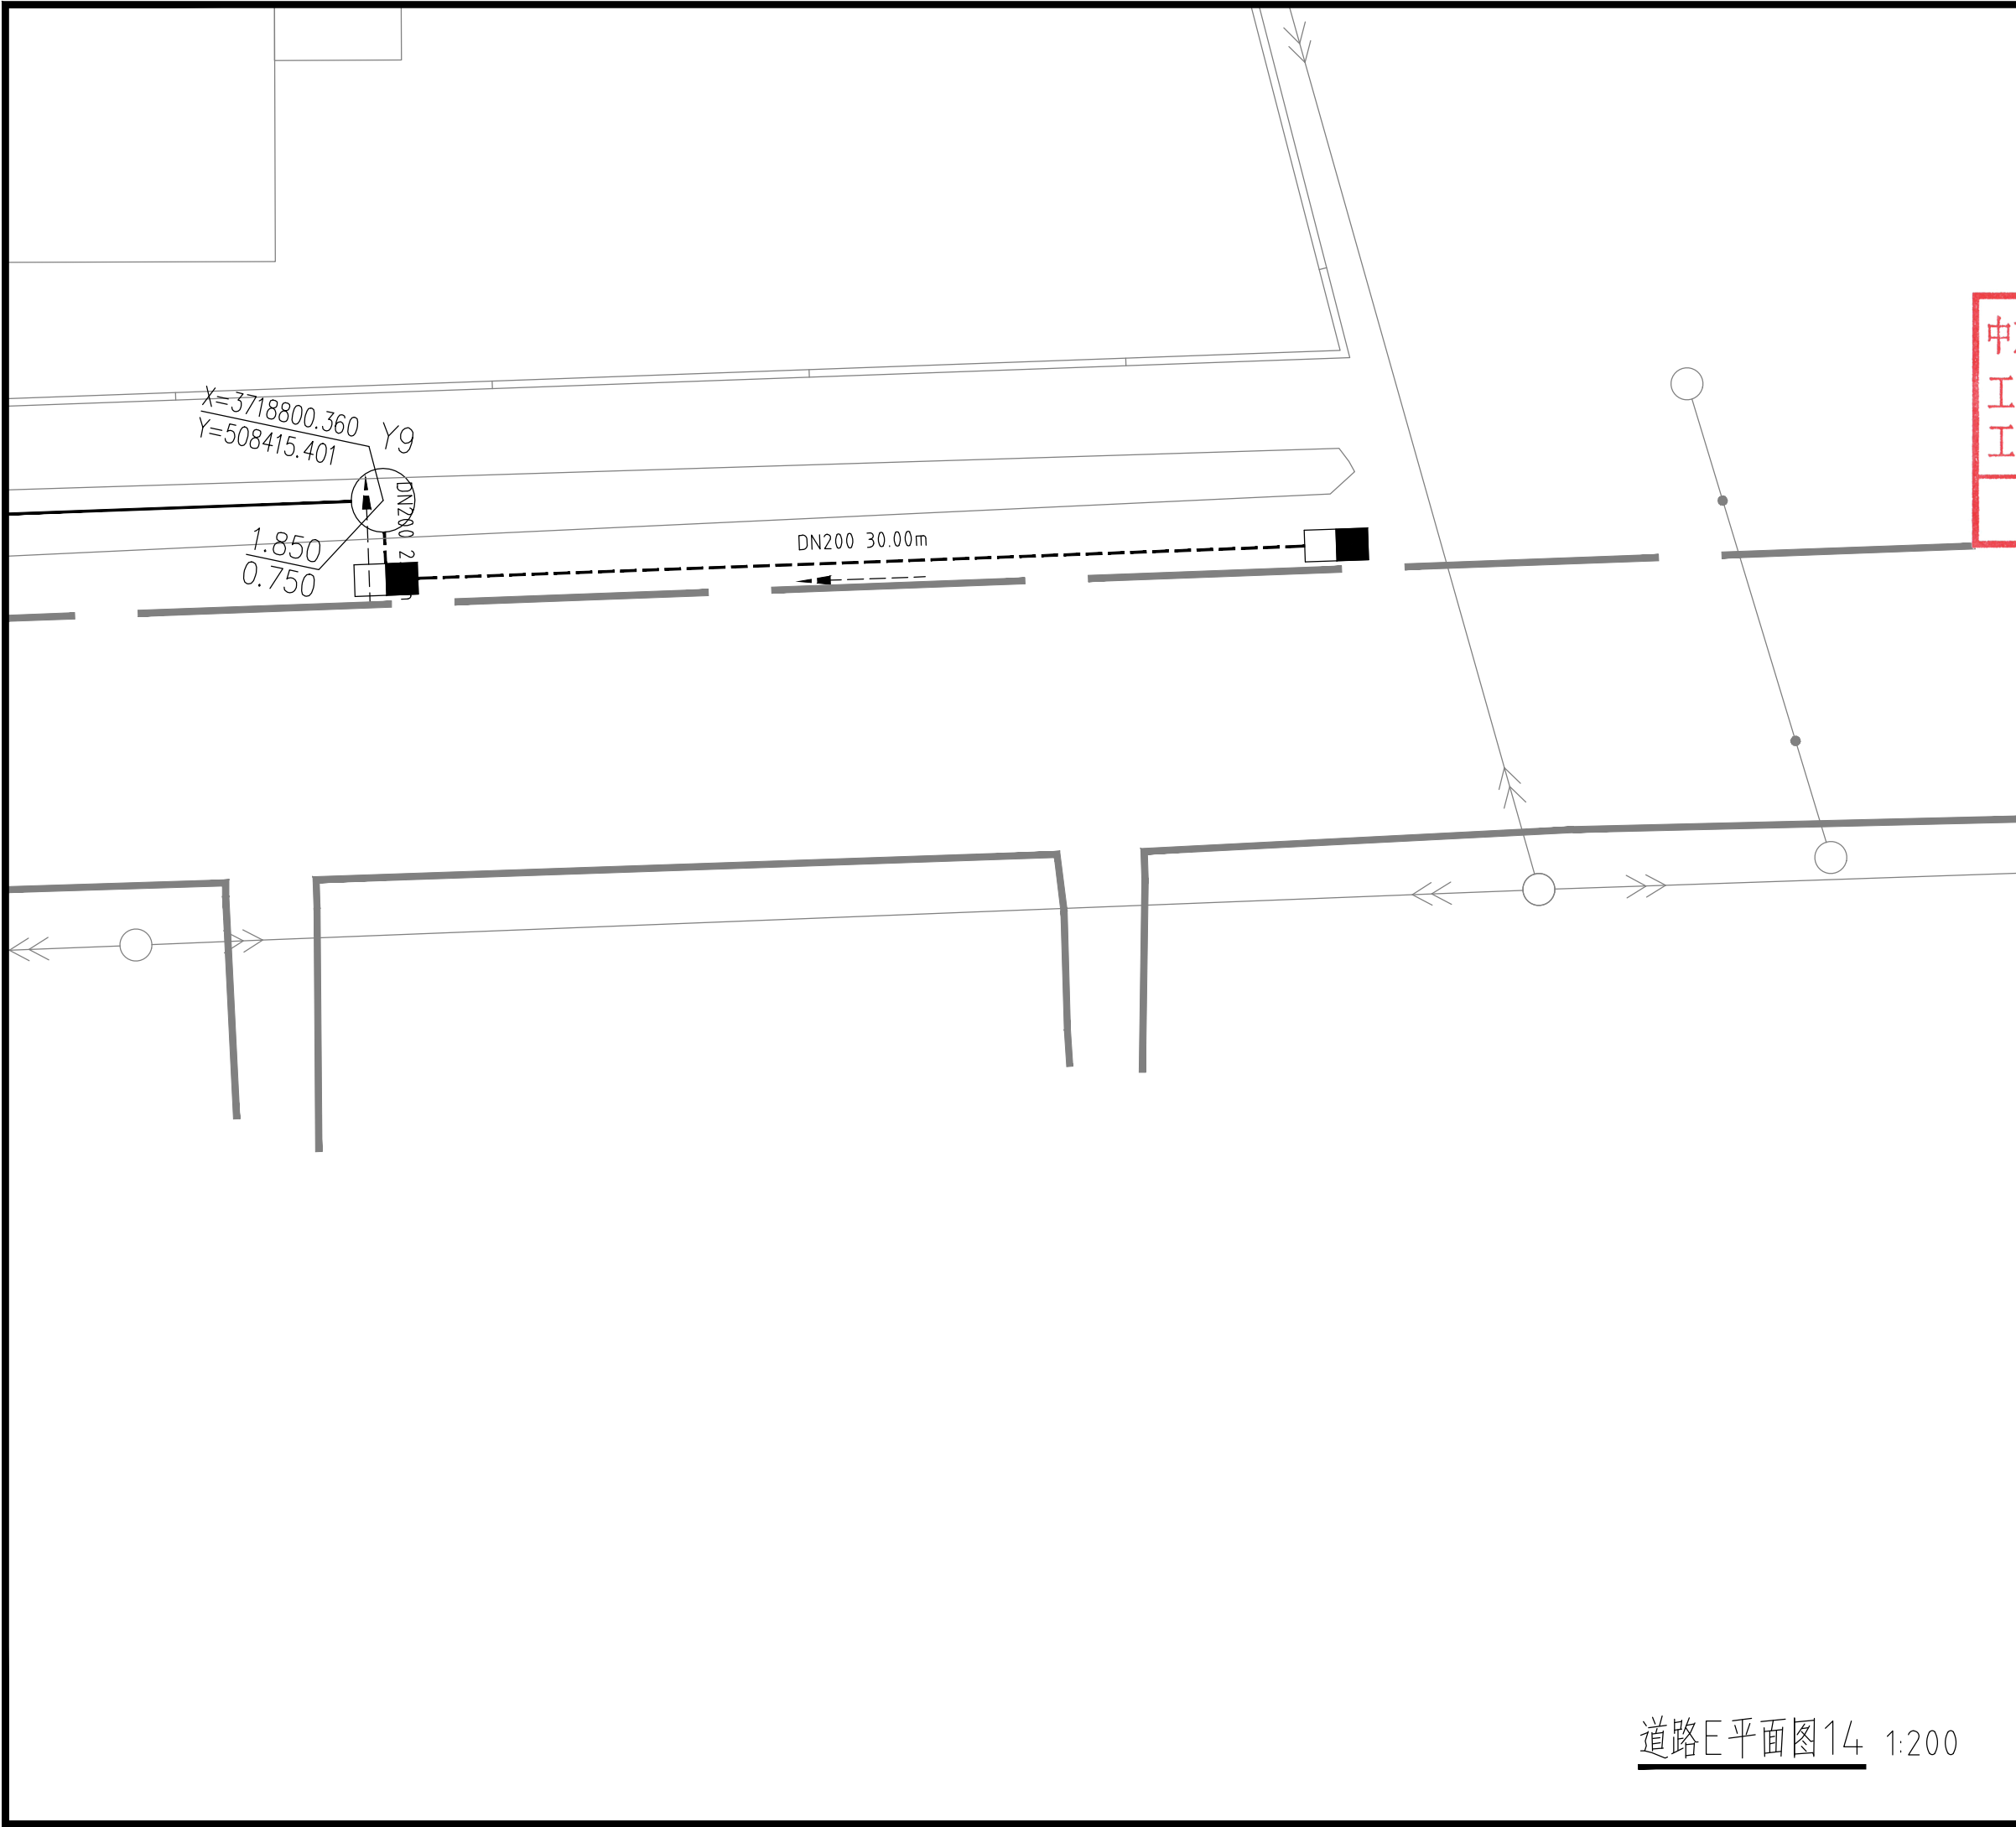

设计阶段 Design Stage				
方案	初设	报规	招标	施工
		●		
人防	消防	园林	绿建	

出图专用章 SHADCL PROJECT SEAL

**中京方正（北京）信息技术有限公司**  
 工程设计 甲级 A111002861  
 工程设计 乙级 A211002868  
**出图专用章**  
未加盖本公司出图专用章无效 INVALID NO THE SPECIAL SEAL

注册执业章 REGISTERED SEAL

**中华人民共和国一级注册建筑师**  
 姓名：肖光荣  
 注册号：1100286-010  
 有效期：至2027年10月


**中京方正（北京）信息技术有限公司**  
 Zhongjing Fangzheng(Beijing) Engineering Technology Co., Ltd.

建筑行业（建筑工程）甲级 A111002861

项目负责人 Item Prin	肖光荣	
专业负责人 Chief	肖光荣	
审定 Approved	董志慧	
审核 Examined	杨敏	
校对 Checked	董志慧	
设计 Designed	赵航震	

建设单位 Client

射阳县长荡镇人民政府

工程名称 Project

长荡镇胜利桥工业园区（西区）雨水管网改造提升项目

子项 Sub Item

图名 Title

道路E平面图14

工程号 Pjt. No. YCFZ-202604-011

专业 Dept. 给排水

比例 Scale 见图

图号 Dwg. No. 建-51

版本 Version

日期 Date 2026年04月

道路E平面图14 1:200

\* 本图纸版权归属中京方正（北京）信息技术有限公司所有。  
 \* 本图纸需手续齐全方可用于施工。