

日期	专业	日期	专业
日期	暖通	日期	暖通
日期	给排水	日期	给排水
日期	电气	日期	电气
日期	方案	日期	方案
日期	建筑	日期	建筑
日期	结构	日期	结构

设计单位  
DESIGN UNIT



顺风建筑规划设计有限公司

工程设计证书编号: A235044076

说明

本图纸的版权,属顺风建筑规划设计有限公司所有,不得用于本工程以外范围。  
本图纸需手续齐全方可用于施工。

设计专用章

DESIGN APPROPRIATION CHAPTER

注册执业章

REGISTERED SEAL

建设单位  
ORGANIZATION

江苏省边城监狱

项目名称  
ITEM NAME

边城监狱档案馆装饰装修项目

子项名  
SUB PROJECT

图纸名称  
DRAWING TITLE

智能化系统图

项目负责人  
PROJECT DIRECTOR

陈 晗

*陈晗*

审定人  
APPROVED BY

储贵洲

*储贵洲*

专业负责人  
DISCIPLINE RESPONSIBLE BY

陈 晗

*陈晗*

审核人  
EXAMINED BY

张菲菲

*张菲菲*

校对人  
CHECKED BY

陈洋荣

*陈洋荣*

设计人  
DESIGNED BY

制图人  
DESIGNED BY

设计编号  
PROJECT No.

版次  
VERSION

A

图号  
DRAWING NO.

智施-02

比例  
SCALE

1:100

日期  
DATE


2025. 12

专业  
PROFESSIONAL


智能化

图别  
STATUS

施工图

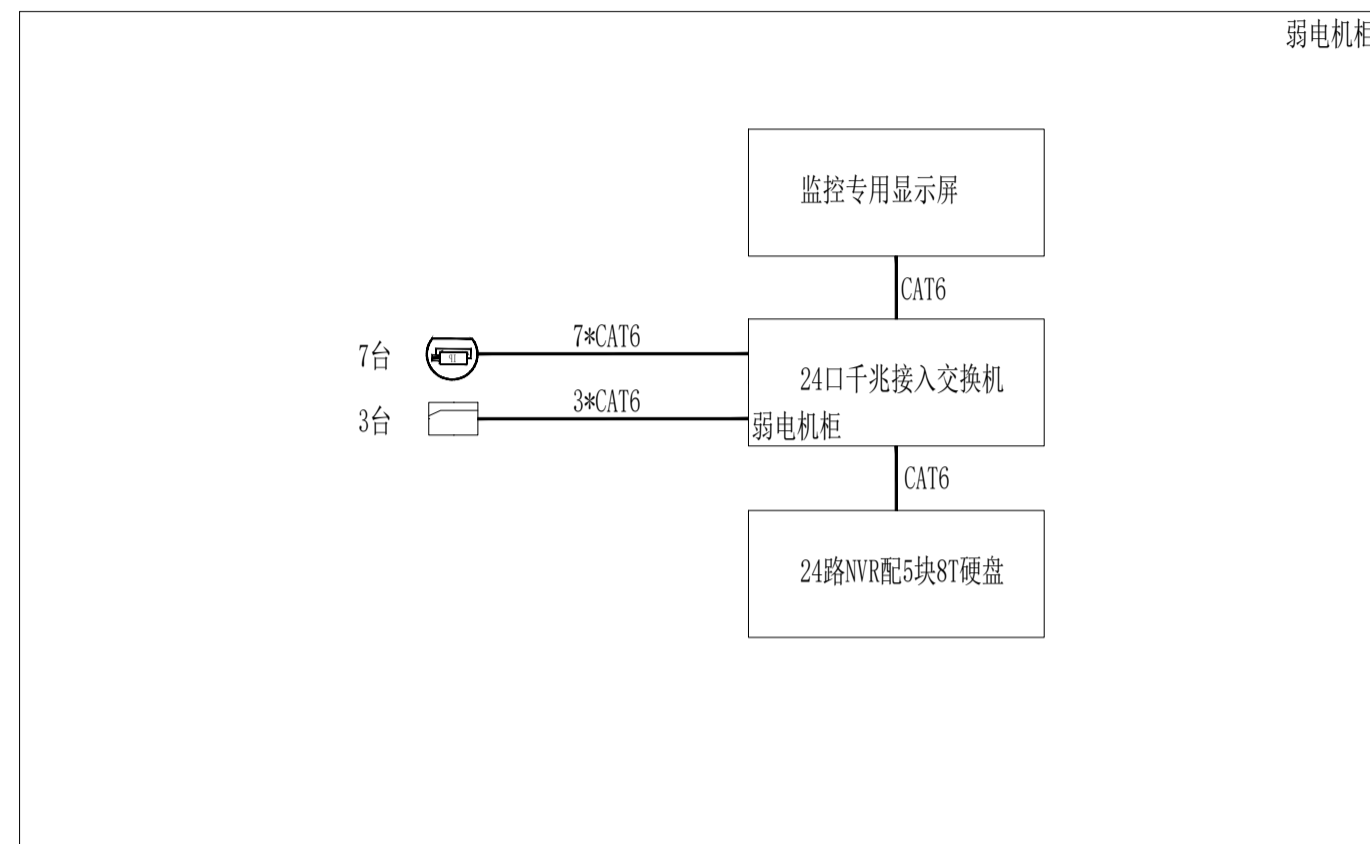

视频监控系统图

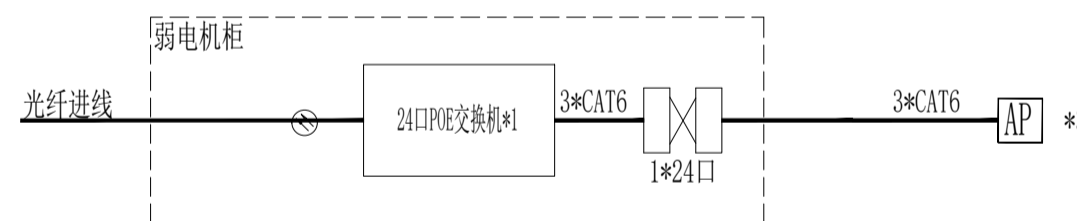

综合布线系统图

图例说明:

- n\*F4 n根4芯万兆室内单模光缆
- n\*CAT6 n根六类非屏蔽双绞线
- 24口网络配线架
- 12/24口光纤配线架
- TD 网络信息点
- AP 无线AP点