

# 图纸目录

序号	图纸名称	图号 版本号	标准 图纸量	张数		出图日期	备注
				本设计	其它设计		
1	崇明小学足球场平面图	LD1.01					
2	实验小学操场平面图	LD2.01					
3	实验小学篮球场平面图	LD2.02					
4	河滨路小学操场平面图	LD3.01					
5	河滨路小学做法详图	LD3.02					
6	建筑施工图设计说明	建通施-01					
7	公厕一平面布置图	建施-01					
8	公厕一地坪布置图	建施-02					
9	公厕一综合天花板平面图	建施-03					
10	公厕一立面图	建施-04					
11	公厕二平面布置图	建施-05					
12	公厕二综合天花板平面图	建施-06					
13	公厕二立面图	建施-07					
14							
15							
16							
17							
18							
19							
20							
21							
22							
23							
24							
25							
26							
27							
28							
29							
30							

注：我院修改图用不同版本号区别，《目录》为当前最后一版全部有效版本施工图目录；特殊情况在备注栏标识，请注意识别！

第 1 张

## 江苏省建筑设计研究院股份有限公司

( 设计证书编号 A132002898、A232002895 规划证书编号 自资规甲字22320493 压力管道证书编号 TS1832058-2024 )

### 图纸封面、目录

委托单位：句容市教育局

项目名称：市属三所小学运动场改造

设计编号：2026-0143

子项名称：

专 业：景观

专业负责：


审 核：

设 计：


校 对：

注册章盖章区

出图章盖章区

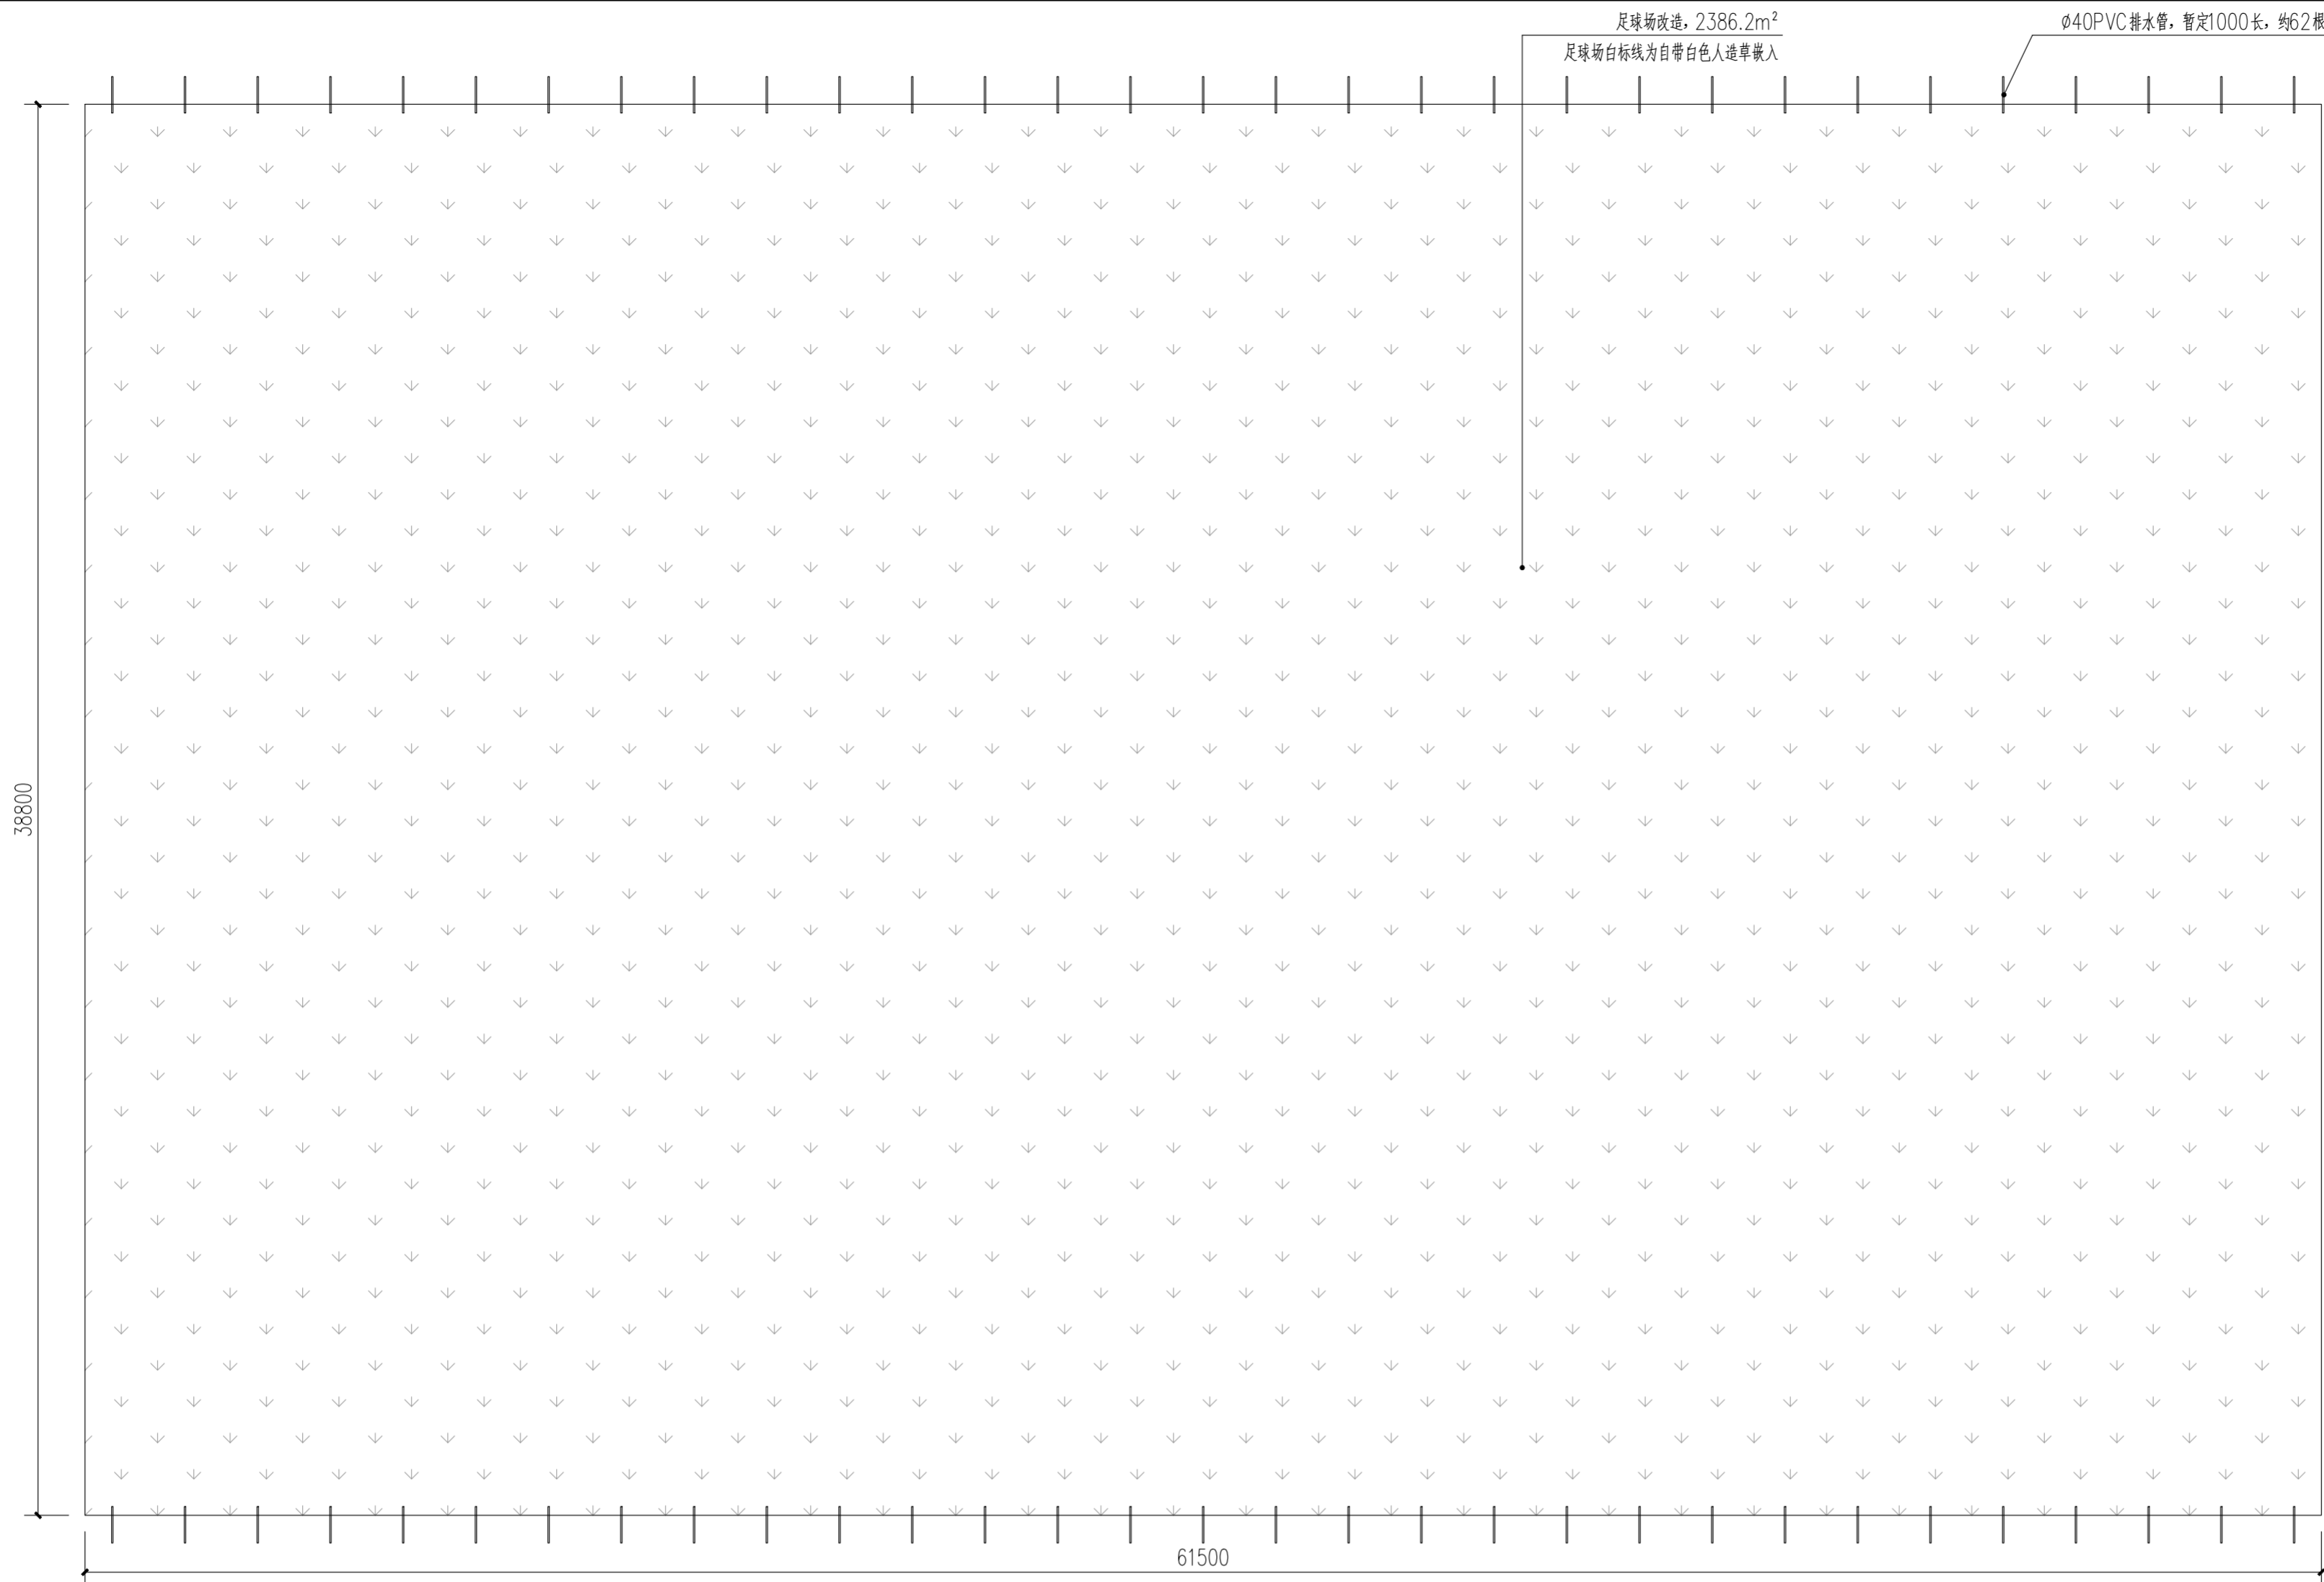

崇明小学足球场平面图 1:150

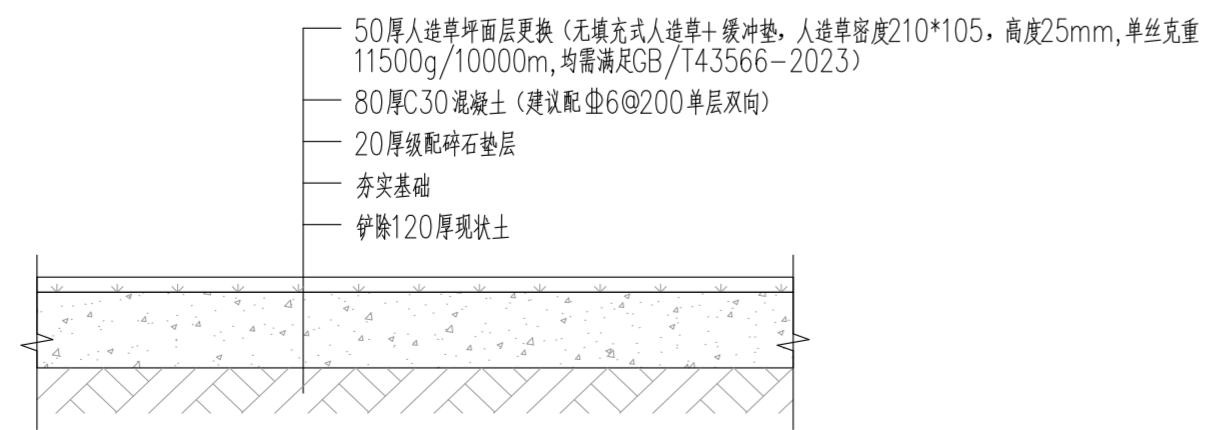

足球场改造做法详图 1:10

注: 材料技术参数满足GB36246-2018《中小学合成材料面层运动场地》中各项指标要求。

注:1、不得量取图纸尺寸施工;如有任何不事宜,请在施工前与设计师会商。  
2、本图设计内容未经设计师同意不得在其它地方使用。  
3、版本号:第一次出图为0,第一次修改为A,第二次修改为B,余类推。

注册建筑师、工程师章:

JIANGSU PROVINCE  
ARCHITECTURAL D&R INSTITUTE CO., LTD.  
**江苏省建筑设计研究院  
股份有限公司**  
(设计证书编号 A132002898 A232002895)  
(规划证书编号 自资规甲字 22320493 )  
(压力管道设计证书编号 TS1832058 - 2024)  
中国 南京 建邺区 创意路 86 号


设计		绘图		专业负责人		项目负责人		方案设计人		校对		审核		项目经理		批准	

会签栏			
建筑		电气	
结构		暖通	
给排水		智能	


委托单位	句容市教育局		
设计编号	2026-0143	设计阶段	施工图
项目名称	市属三所小学运动场改造		
子项名称			
图纸内容	崇明小学足球场平面图		
图号 - 版本号	LD1.01	日期	
条形码			

出图章盖章区


注:1、不得量取图纸尺寸施工;如有任何不详尽,请在施工前与设计师会商。  
 2、本图设计内容未经设计师同意不得在其它地方使用。  
 3、版本号:第一次出图为0,第一次修改为A,第二次修改为B,余类推。

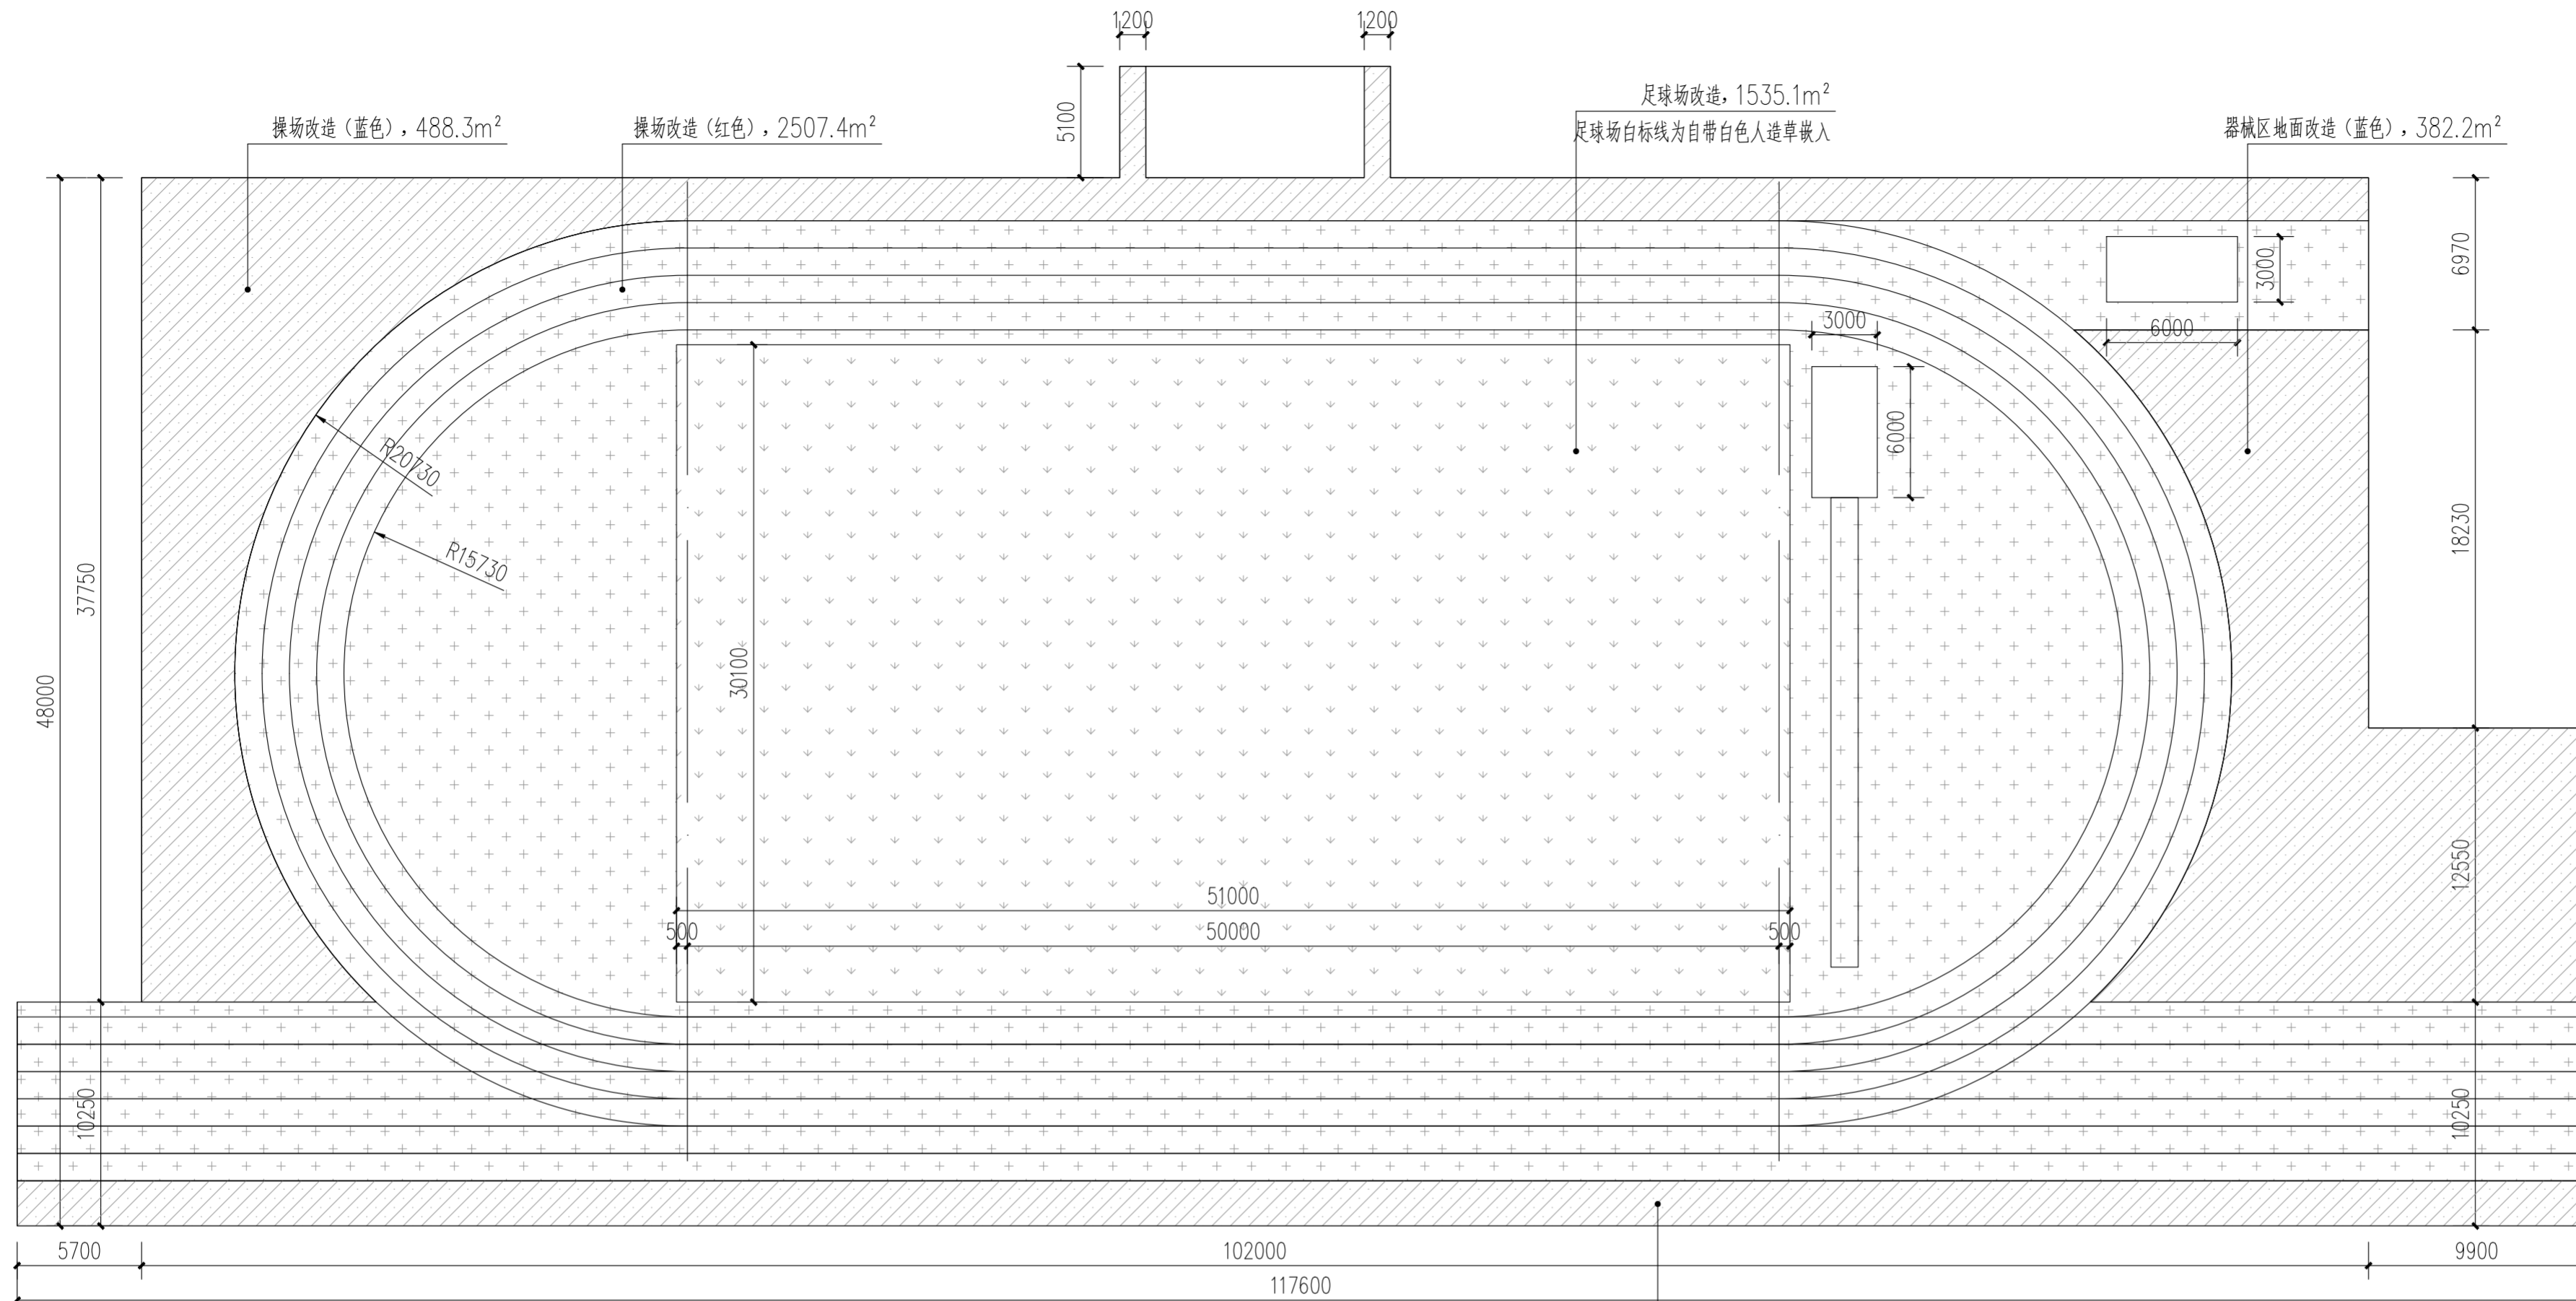

实验小学操场平面图 1:300

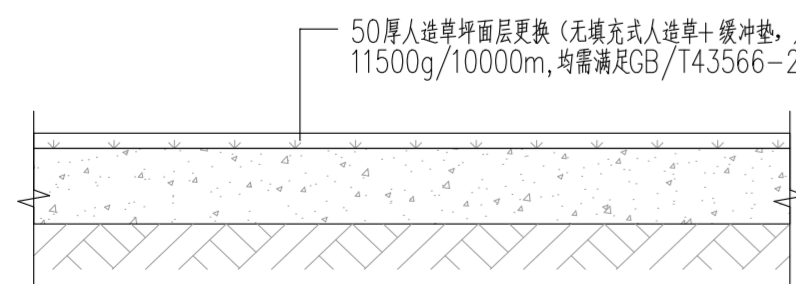

足球场改造做法详图 1:10

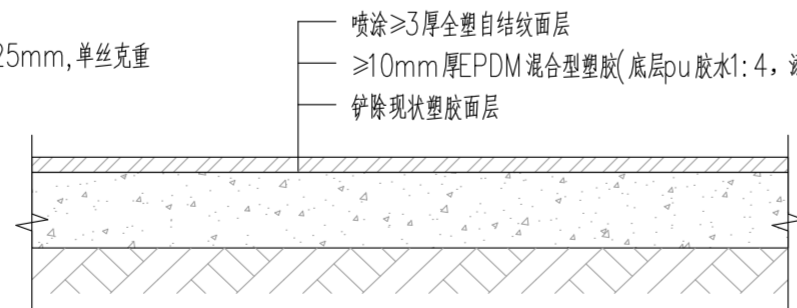

操场改造做法详图 1:10



器械区地面改造做法详图 1:10

注:材料技术参数:满足GB36246-2018《中小学合成材料面层运动场地》中各项指标要求。

注册建筑师、工程师章:

JIANGSU PROVINCE  
 ARCHITECTURAL D&R INSTITUTE CO., LTD.  
**江苏省建筑设计研究院**  
 股份有限公司  
 (设计证书编号 A132002898 A232002895)  
 (规划证书编号 自资规甲字 22320493)  
 (压力管道设计证书编号 TS1832058 - 2024)  
 中国 南京 建邺区 创意路 86 号

设计		会签栏	
设计		建筑	电气
绘图		结构	暖通
专业负责人		给排水	智能
项目负责人		委托单位	句容市教育局
方案设计人		设计编号	2026-0143
校对		设计阶段	施工图
审核		项目名称	市属三所小学运动场改造
项目经理		子项名称	
批准		图纸内容	实验小学操场平面图

会签栏	
建筑	电气
结构	暖通
给排水	智能

委托单位	句容市教育局		
设计编号	2026-0143	设计阶段	施工图


项目名称	市属三所小学运动场改造		
子项名称			

图纸内容	实验小学操场平面图		
------	-----------	--	--


图号 - 版本号	LD2.01	日期	
条形码			

出图章盖章区

注:1、不得量取图纸尺寸施工;如有任何不详尽,请在施工前与设计师会商。  
2、本图设计内容未经设计师同意不得在其它地方使用。  
3、版本号:第一次出图为0,第一次修改为A,第二次修改为B,余类推。

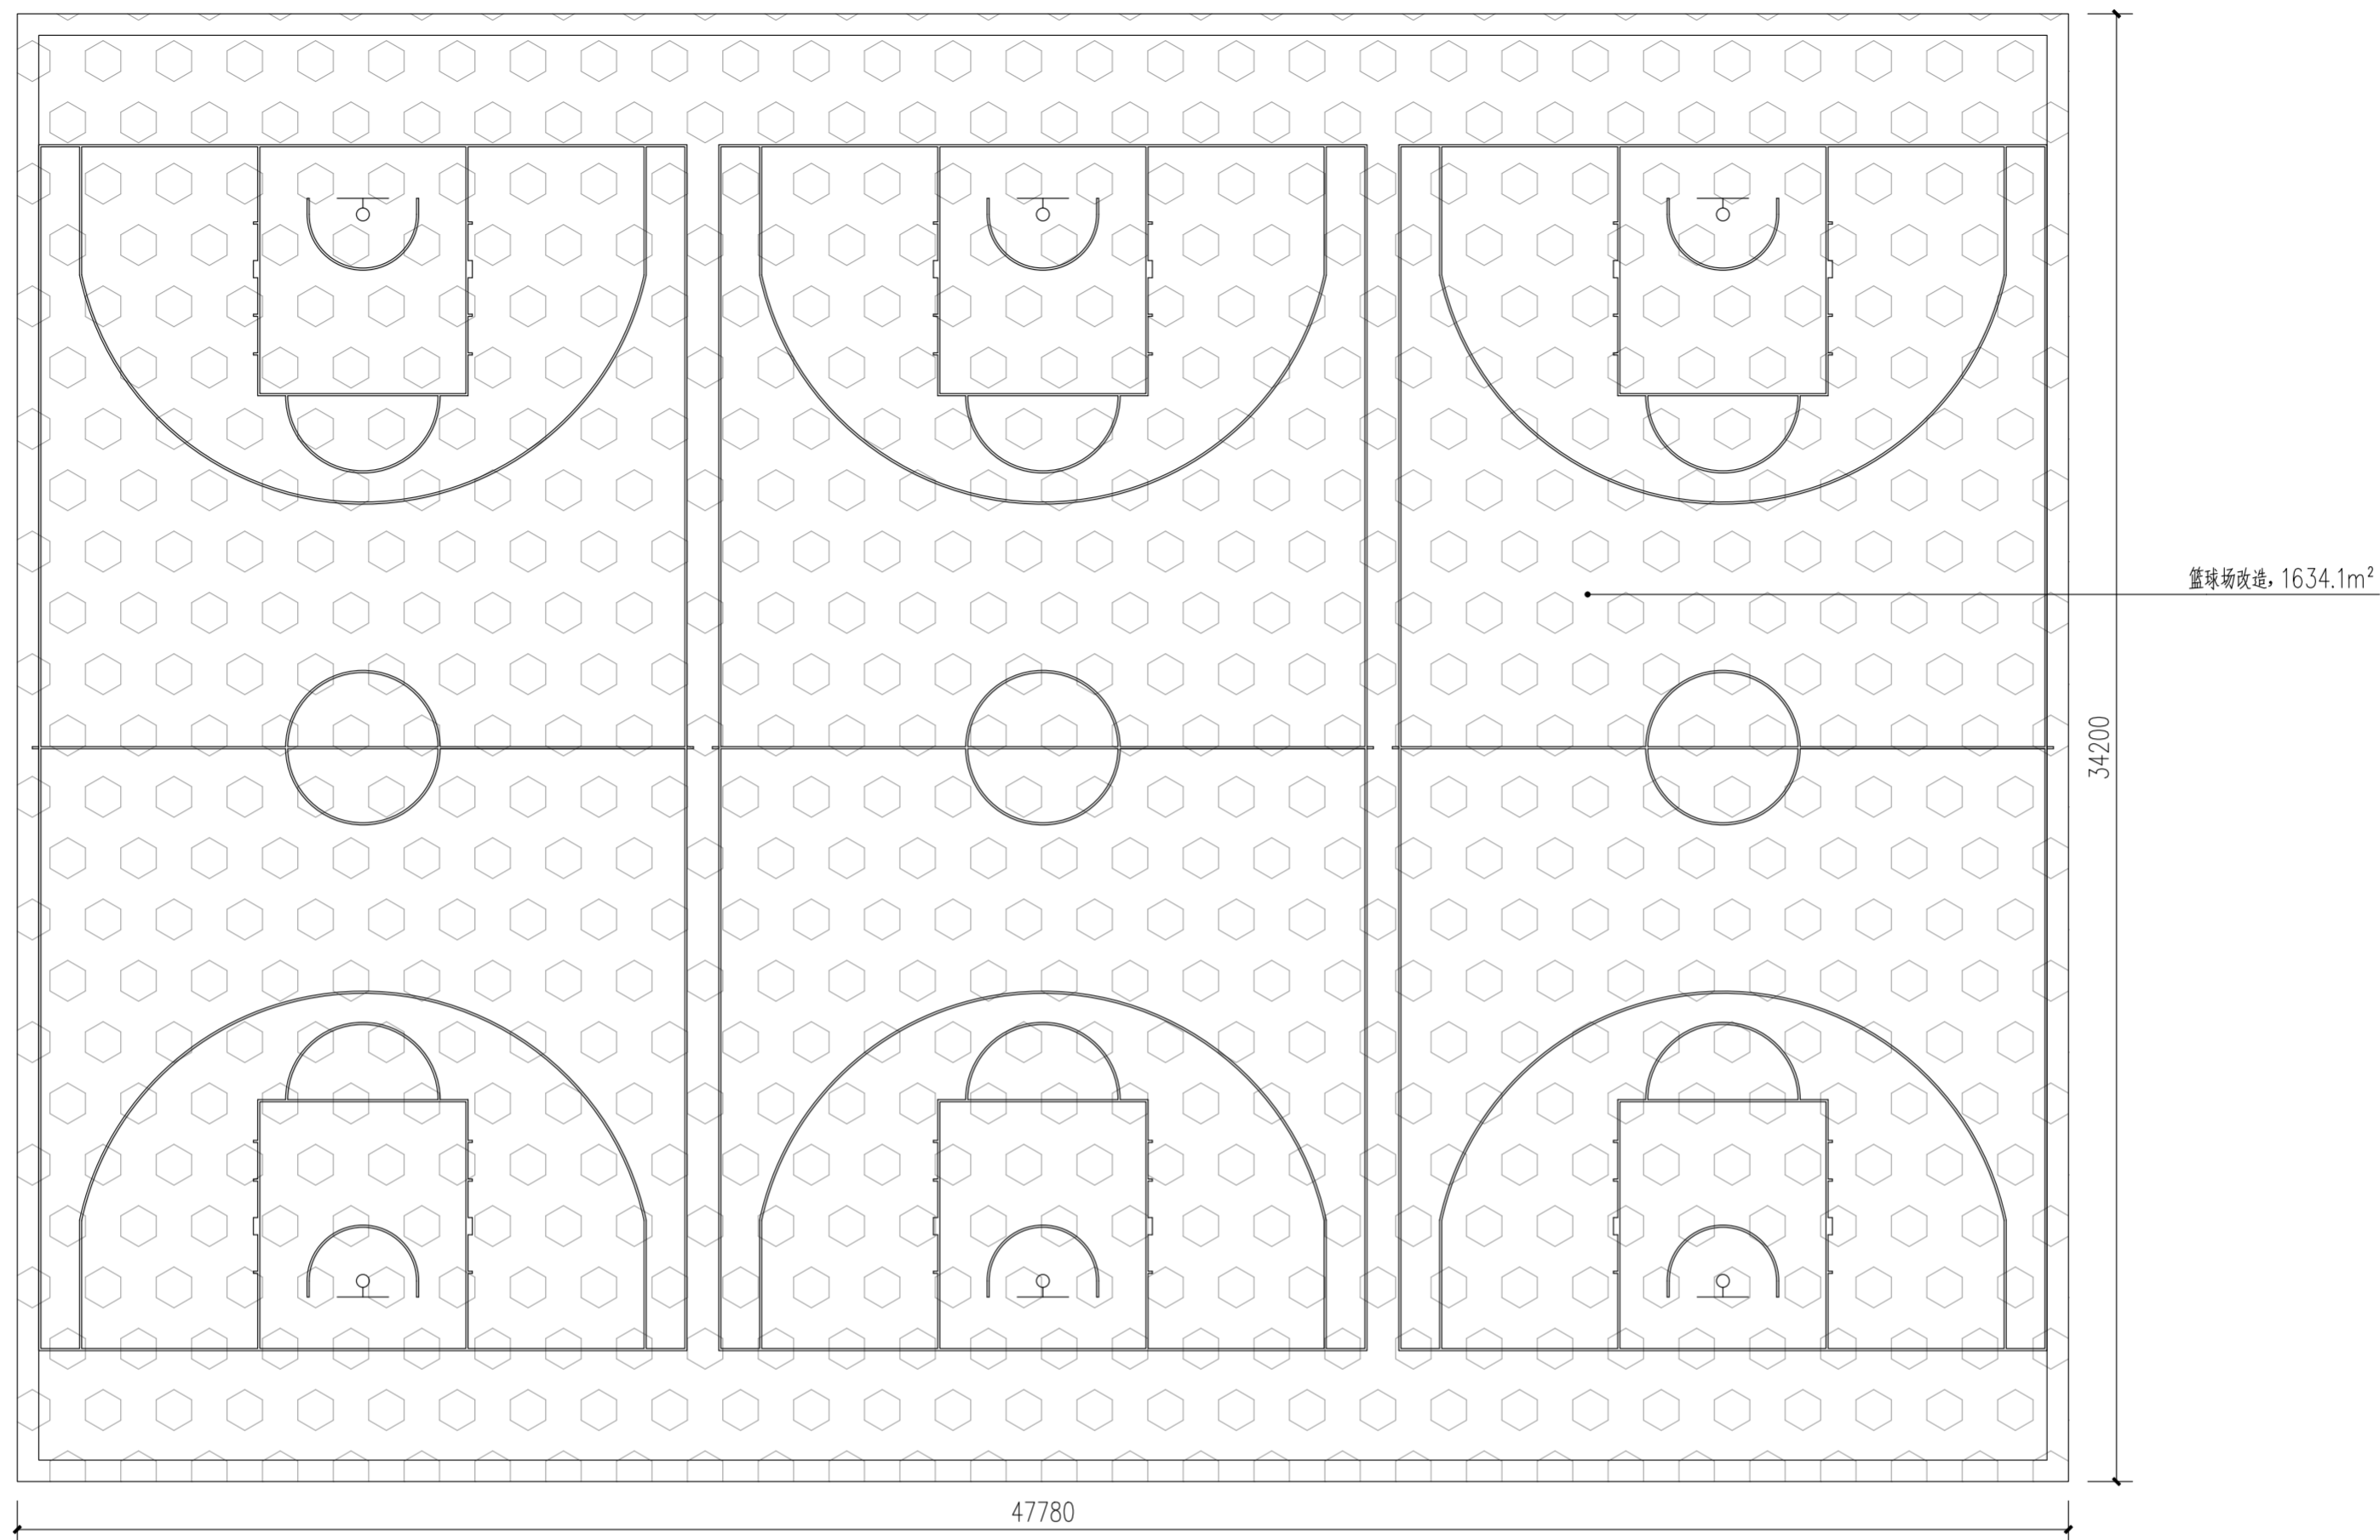

实验小学篮球场平面图 1:300

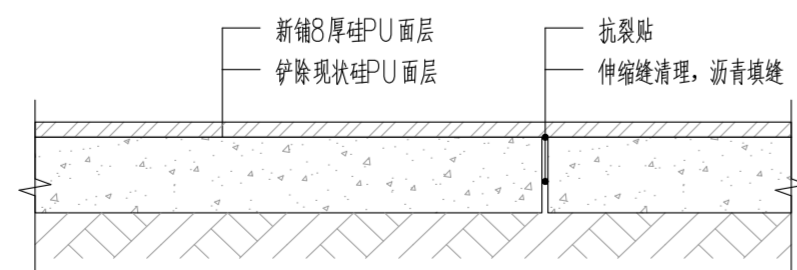

篮球场改造做法详图 1:10

注:材料技术参数满足GB36246-2018《中小学合成材料面层运动场地》中各项指标要求。

注册建筑师、工程师章:

JIANGSU PROVINCE  
ARCHITECTURAL D&R INSTITUTE CO., LTD.  
江苏省建筑设计研究院  
股份有限公司

(设计证书编号 A132002898 A232002895)  
(规划证书编号 自资规甲字 22320493 )  
(压力管道设计证书编号 TS1832058 - 2024)  
中国 南京 建邺区 创意路 86 号

签署栏


设计	
绘图	
专业负责人	
项目负责人	
方案设计人	
校对	
审核	
项目经理	
批准	

会签栏

建筑		电气	
结构		暖通	
给排水		智能	

委托单位	句容市教育局		
设计编号	2026-0143	设计阶段	施工图
项目名称	市属三所小学运动场改造		
子项名称			
图纸内容	实验小学篮球场平面图		
图号 - 版本号	LD2.02	日期	
条形码			

出图章盖章区

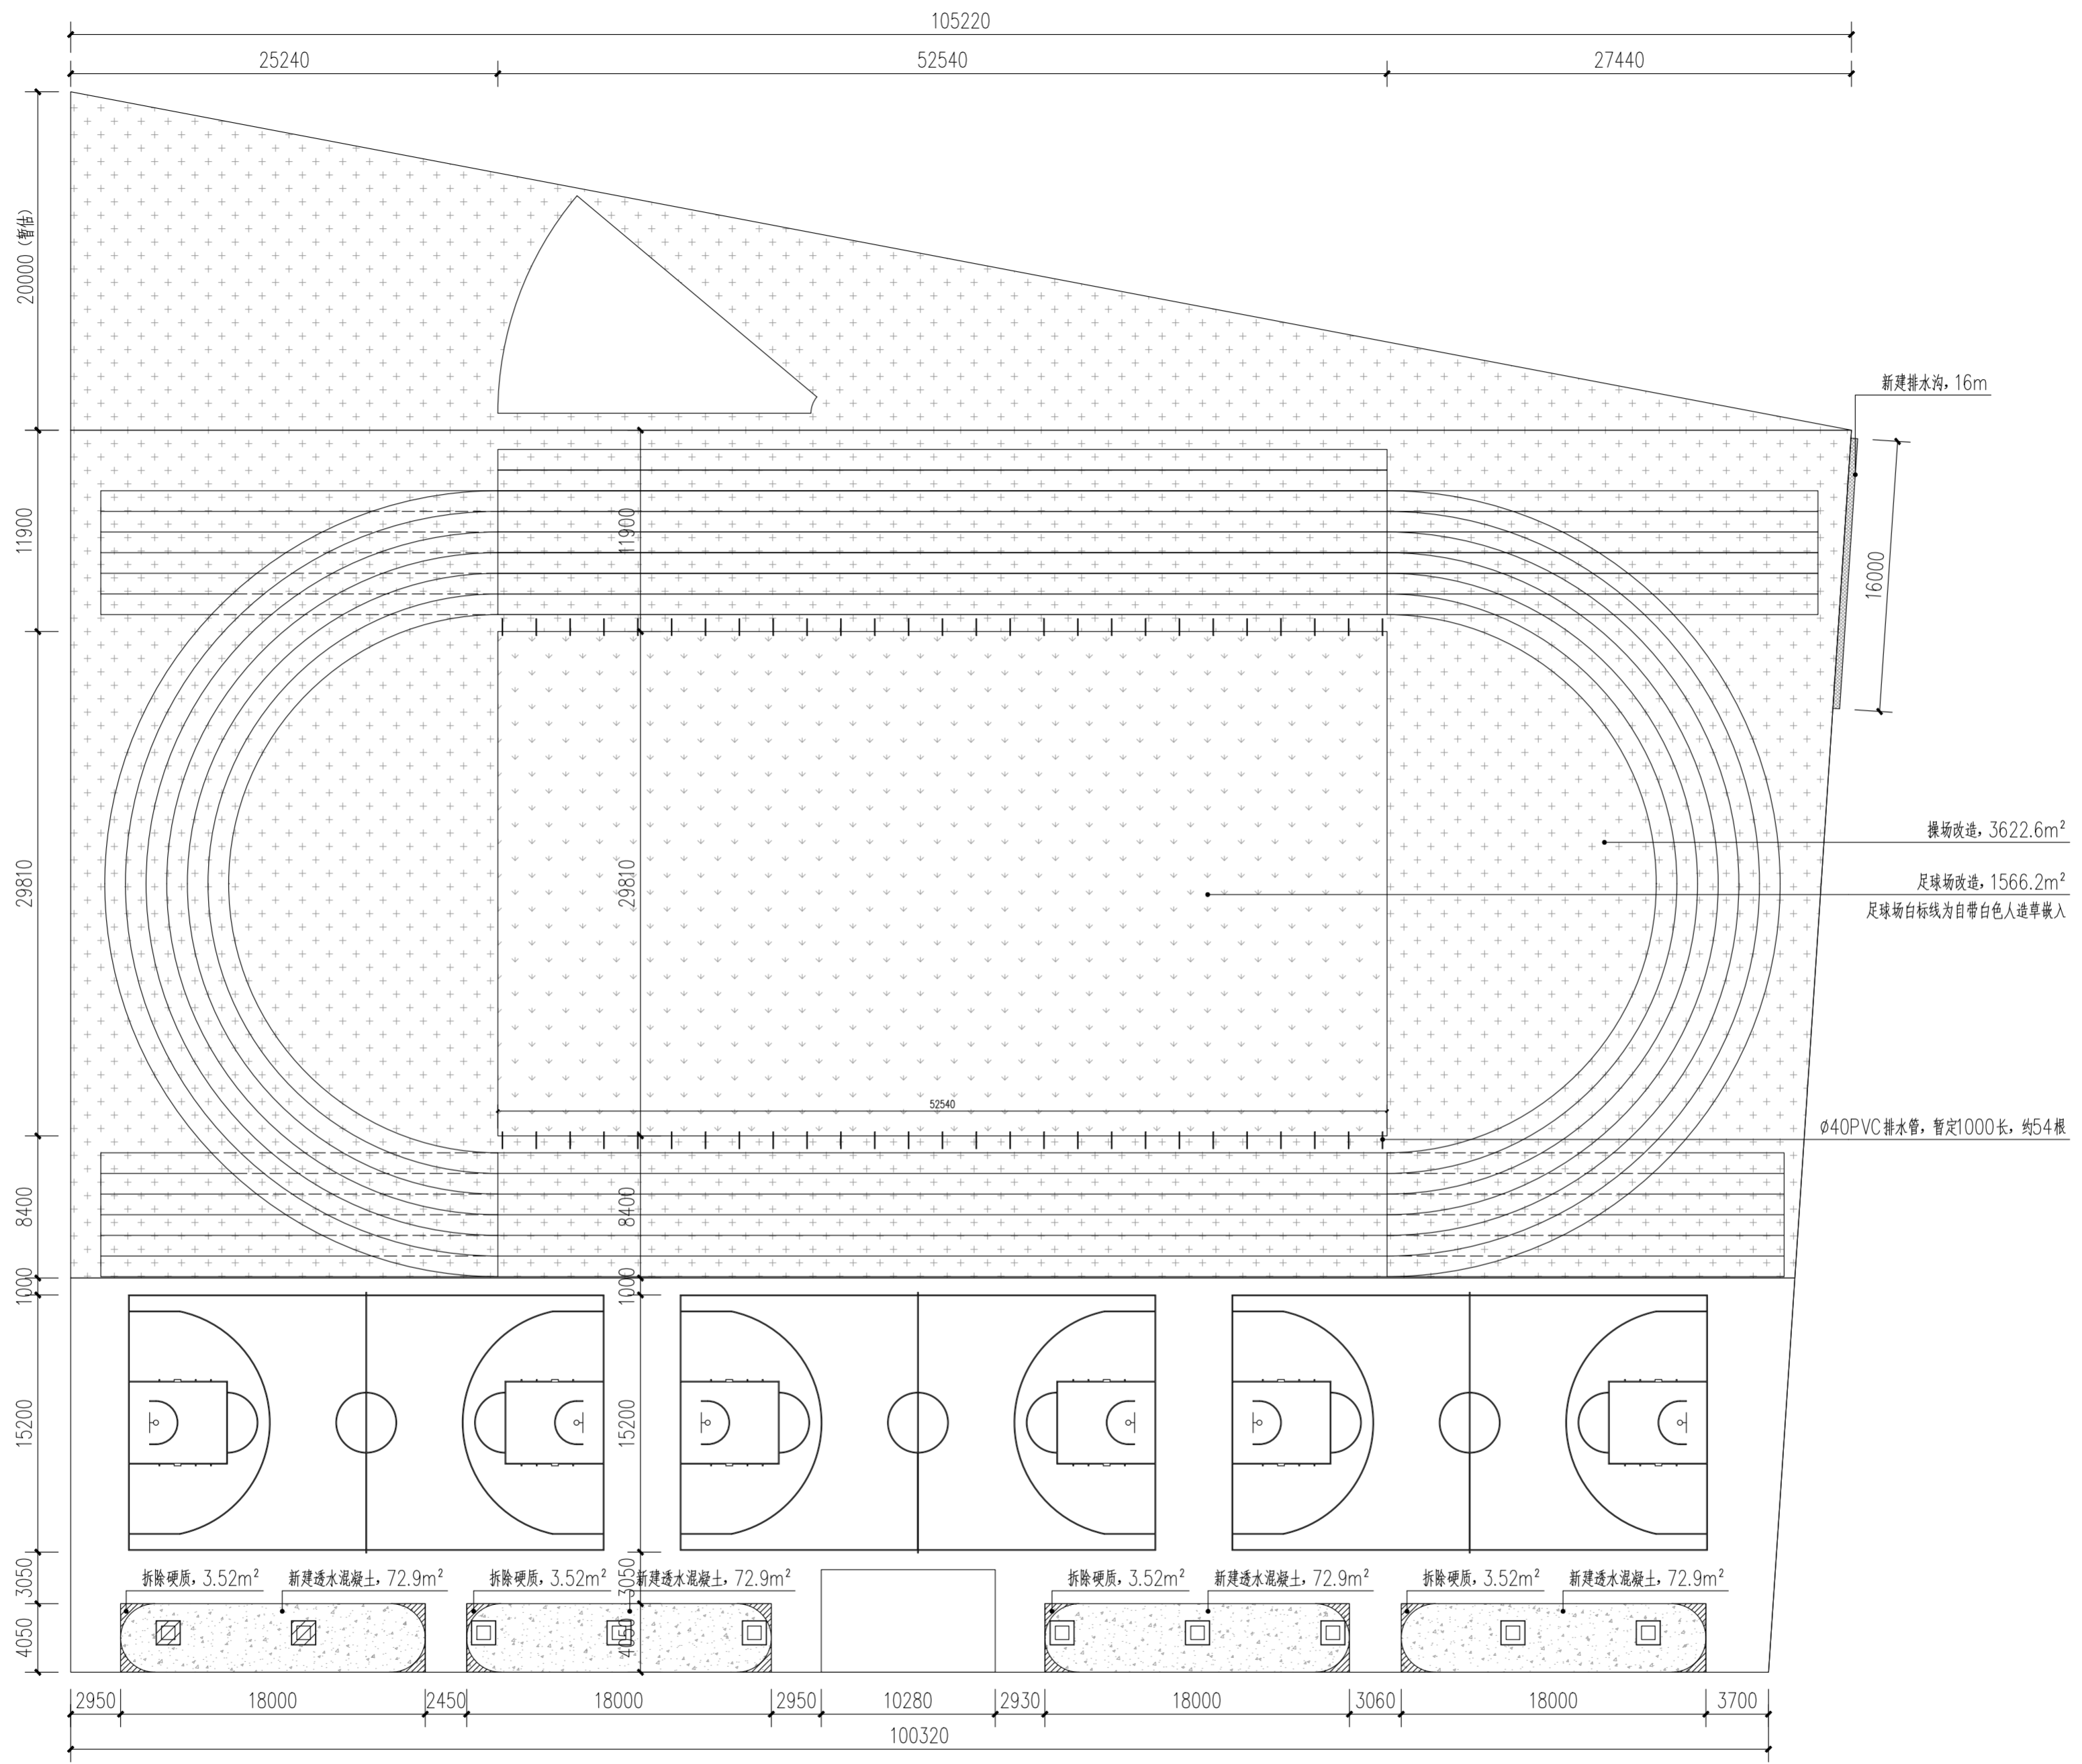

河滨路小学操场平面图 1:300

注:1、不得量取图纸尺寸施工;如有任何不详细,请在施工前与设计师会商。  
 2、本图设计内容未经设计师同意不得在其它地方使用。  
 3、版本号:第一次出图为 0, 第一次修改为 A, 第二次修改为 B, 余类推。


注册建筑师、工程师章:

**JIANGSU PROVINCE ARCHITECTURAL D&R INSTITUTE CO., LTD.**  
**江苏省建筑设计研究院股份有限公司**  
 (设计证书编号 A132002898 A232002895)  
 (规划证书编号 自资规甲字 22320493)  
 (压力管道设计证书编号 TS1832058 - 2024)  
 中国 南京 建邺区 创意路 86 号


设计		会签栏	
设计		建筑	电气
绘图		结构	暖通
专业负责人		给排水	智能
项目负责人		委托单位	句容市教育局
方案设计人		设计编号	2026-0143
校对		设计阶段	施工图
审核		项目名称	市属三所小学运动场改造
项目经理		子项名称	
批准		图纸内容	河滨路小学操场平面图

图号 - 版本号		日期	
图号 - 版本号	LD3.01	日期	
条形码			


出图盖章区

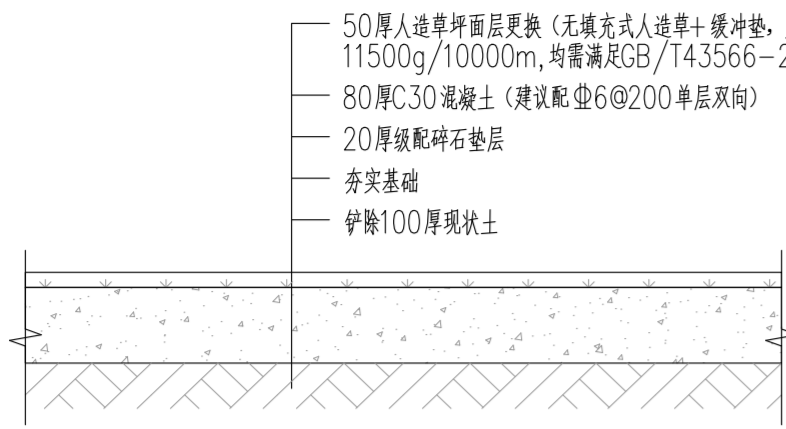

① 足球场改造做法详图 1:10

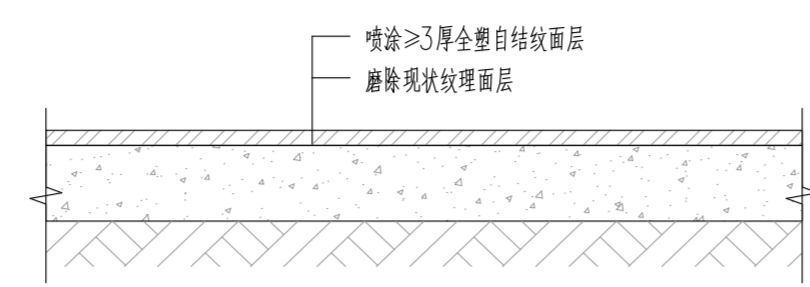


② 操场改造做法详图 1:10

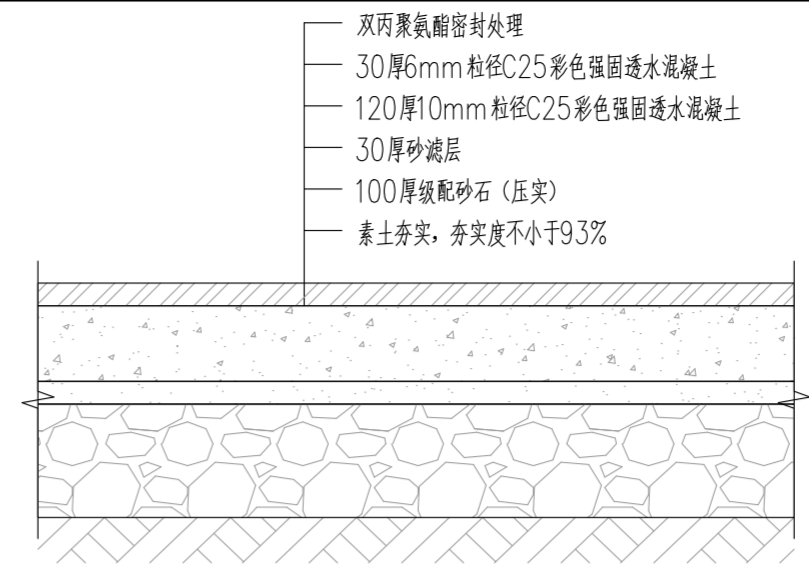


③ 彩色透水混凝土做法详图 1:10


注：材料技术参数满足GB36246-2018《中小学合成材料面层运动场地》中各项指标要求。

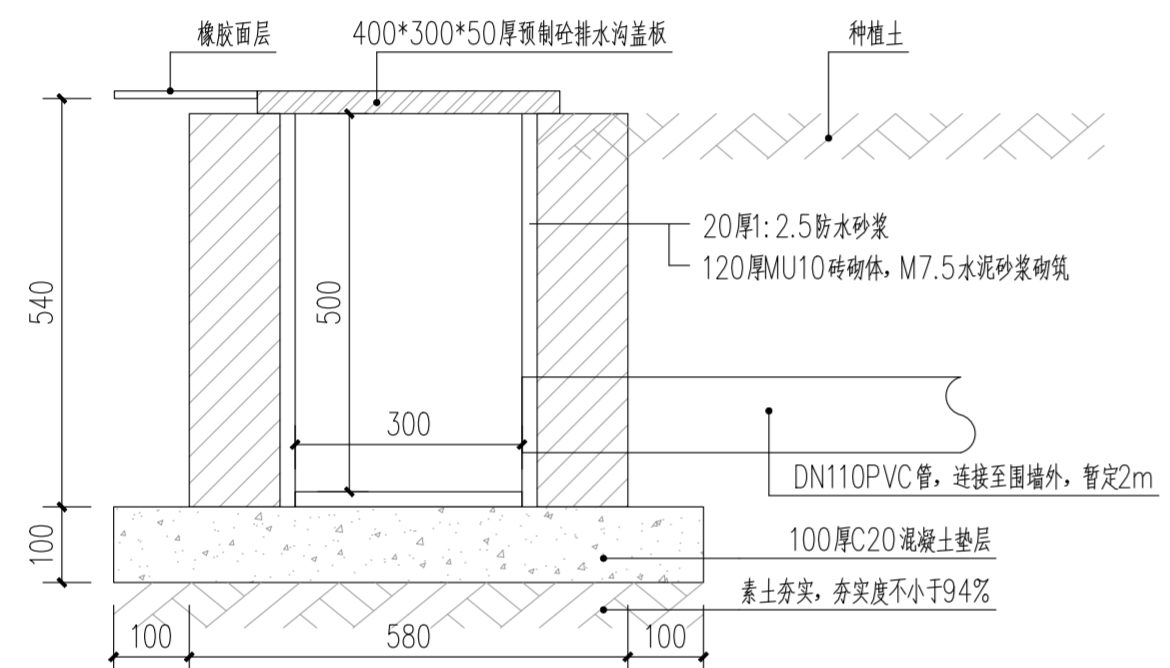

④ 新建排水沟做法详图 1:10

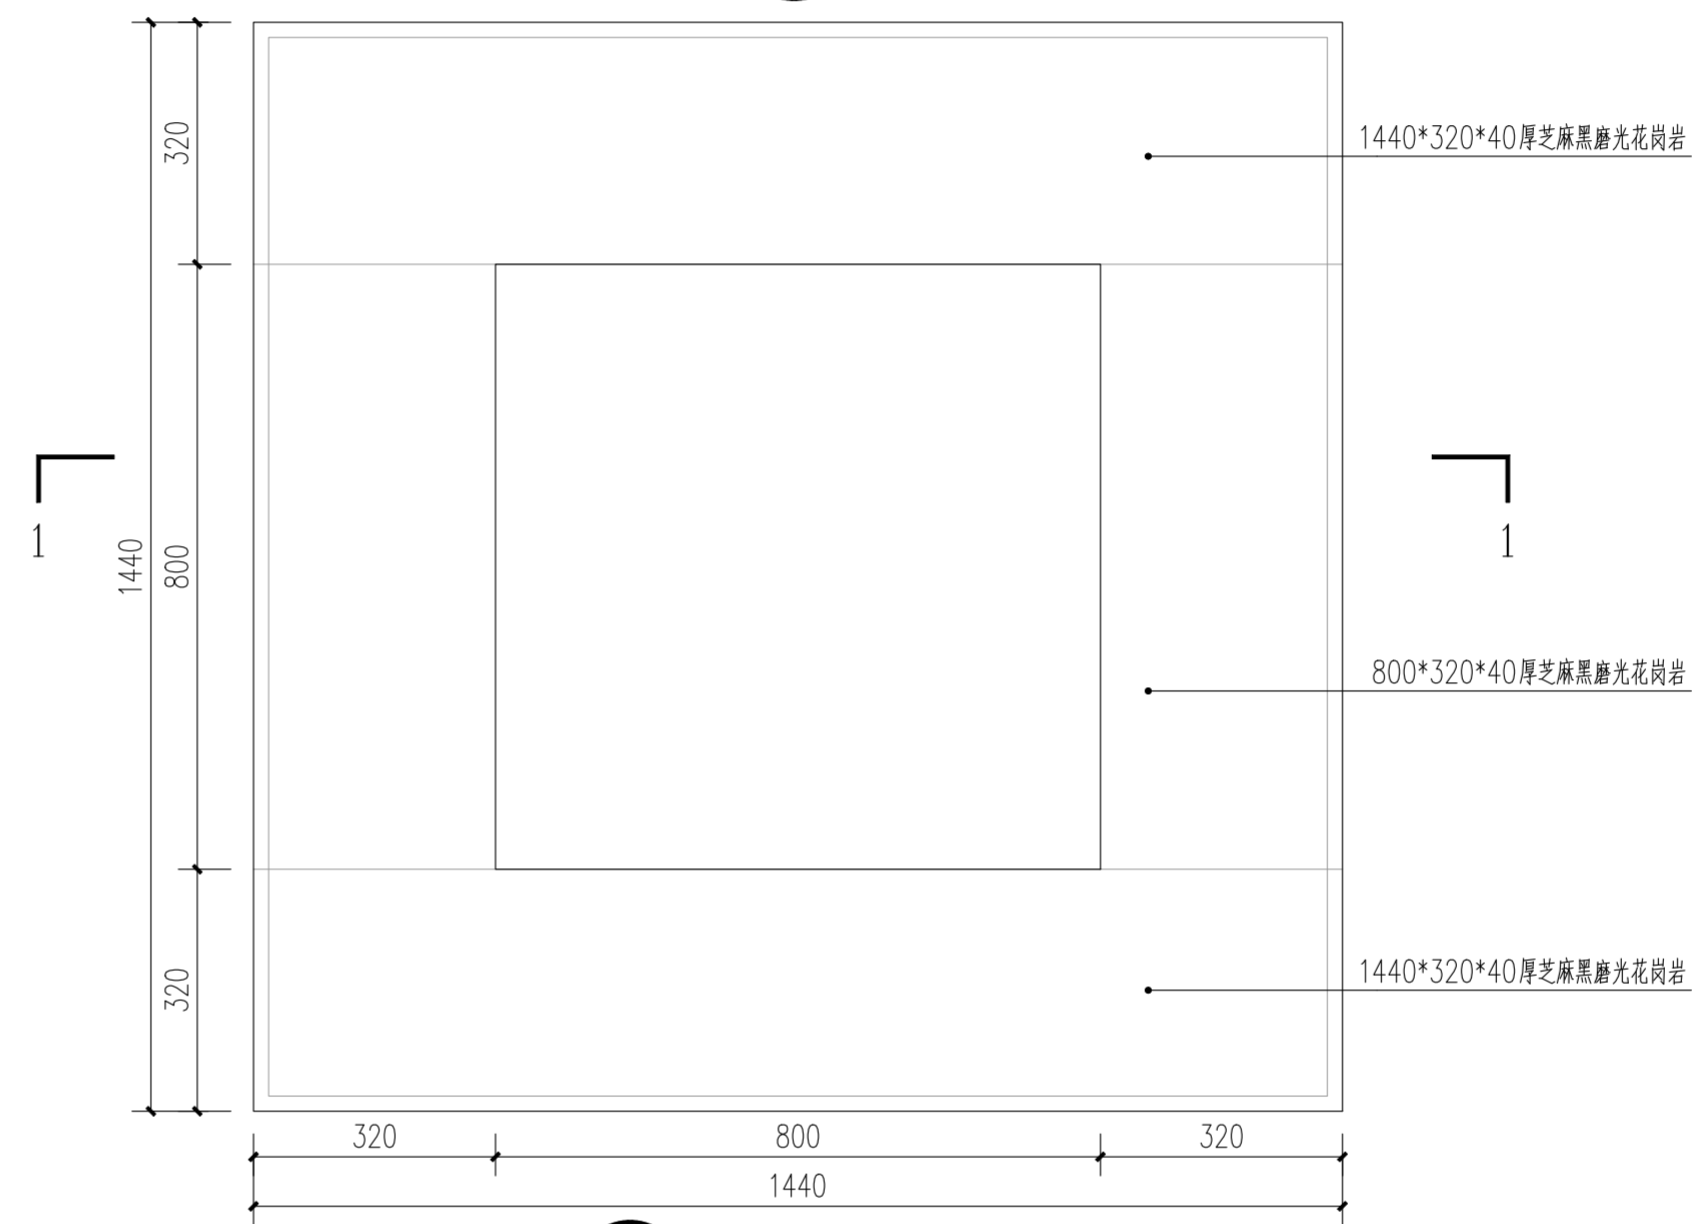

⑤ 树池平面图 1:10

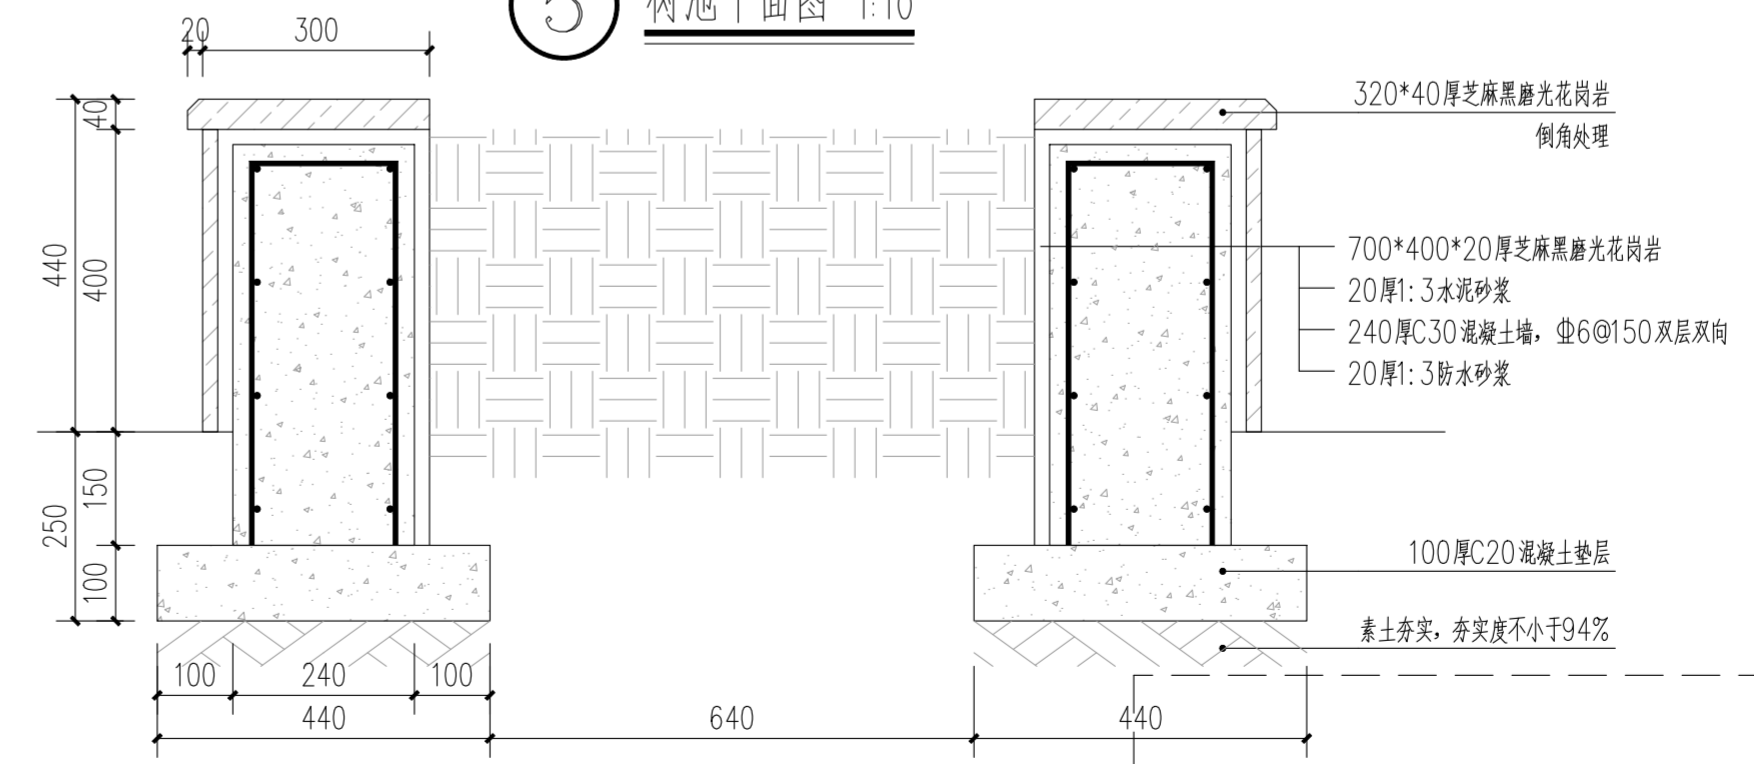

⑥ 1-1剖面图 1:10

注:1、不得量取图纸尺寸施工;如有任何不事宜,请在施工前与设计师会商。  
2、本图设计内容未经设计师同意不得在其它地方使用。  
3、版本号:第一次出图为 0, 第一次修改为 A, 第二次修改为 B, 余类推。

注册建筑师、工程师章:

JIANGSU PROVINCE ARCHITECTURAL D&R INSTITUTE CO., LTD.  
**江苏省建筑设计研究院股份有限公司**  
(设计证书编号 A132002898 A232002895)  
(规划证书编号 自资规甲字 22320493)  
(压力管道设计证书编号 TS1832058 - 2024)  
中国 南京 建邺区 创意路 86 号

签署栏	
设计	
绘图	
专业负责人	
项目负责人	
方案设计人	
校对	
审核	
项目经理	
批准	

会签栏	
建筑	电气
结构	暖通
给排水	智能

委托单位	句容市教育局		
设计编号	2026-0143	设计阶段	施工图
项目名称	市属三所小学运动场改造		
子项名称			
图纸内容	河滨路小学做法详图		

图号 - 版本号	LD3.02	日期	
条形码			

出图盖章区

注:1、不得量取图纸尺寸施工;如有任何不详尽,请在施工前与设计师会商。  
2、本图设计内容未经设计师同意不得在其它地方使用。  
3、版本号:第一次出图为0,第一次修改为A,第二次修改为B,余类推。

顶棚	铝扣板吊顶	1、现浇钢筋混凝土板,打磨表面清理(基层清理,外露钢筋和钉眼做刷防锈漆防锈处理);
		2、吊顶部位吊筋及龙骨安装:板内预留吊筋 $\phi 18 @ 1200$ 双向;
		3、T型镀塑轻钢龙骨
		4、1.5厚600x300铝扣板
地面	防滑地砖地面 (防滑地砖防滑耐磨 擦系数 $\geq 0.5$ )	1、10厚防滑地砖400*400,美缝剂勾缝(燃烧性能不低于B1级)
		2、30厚1:3干硬性水泥砂浆结合层,表面撒水泥粉
		3、1.5mm厚JS(II型)聚合物防水涂料三遍成活,泛水高度300,竖管、地漏、墙转角等部位附加300mm宽一道,洗浴区墙面高度2000(从装修完成面开始)
		4、1.0mm水泥基渗透结晶型防水材料(用量 $\geq 1.5\text{kg}/\text{m}^2$ )
		5、现状混凝土结构(现状面层及结合层拆除)

注册建筑师、工程师章:

JIANGSU PROVINCE  
ARCHITECTURAL D&R INSTITUTE CO., LTD.  
**江苏省建筑设计研究院**  
股份有限公司  
(设计证书编号 A132002898 A232002895)  
(规划证书编号 自资规甲字 22320493 )  
(压力管道设计证书编号 TS1832058 - 2024)  
中国 南京 建邺区 创意路 86号

签署栏

设计		
绘图		
专业负责人		
项目负责人		
方案设计人		
校对		
审核		
项目经理		
批准		


会签栏

建筑		电气	
结构		暖通	
给排水		智能	

委托单位	句容市教育局		
设计编号	2026-0143	设计阶段	施工图
项目名称	市属三所小学运动场改造		
子项名称			
图纸内容	建筑施工图设计说明		
图号-版本号	建通施-01	日期	
条形码			

出图章盖章区

注:1、不得量取图纸尺寸施工;如有任何不详事宜,请在施工前与设计师会商。  
 2、本图设计内容未经设计师同意不得在其它地方使用。  
 3、版本号:第一次出图为0,第一次修改为A,第二次修改为B,余类推。

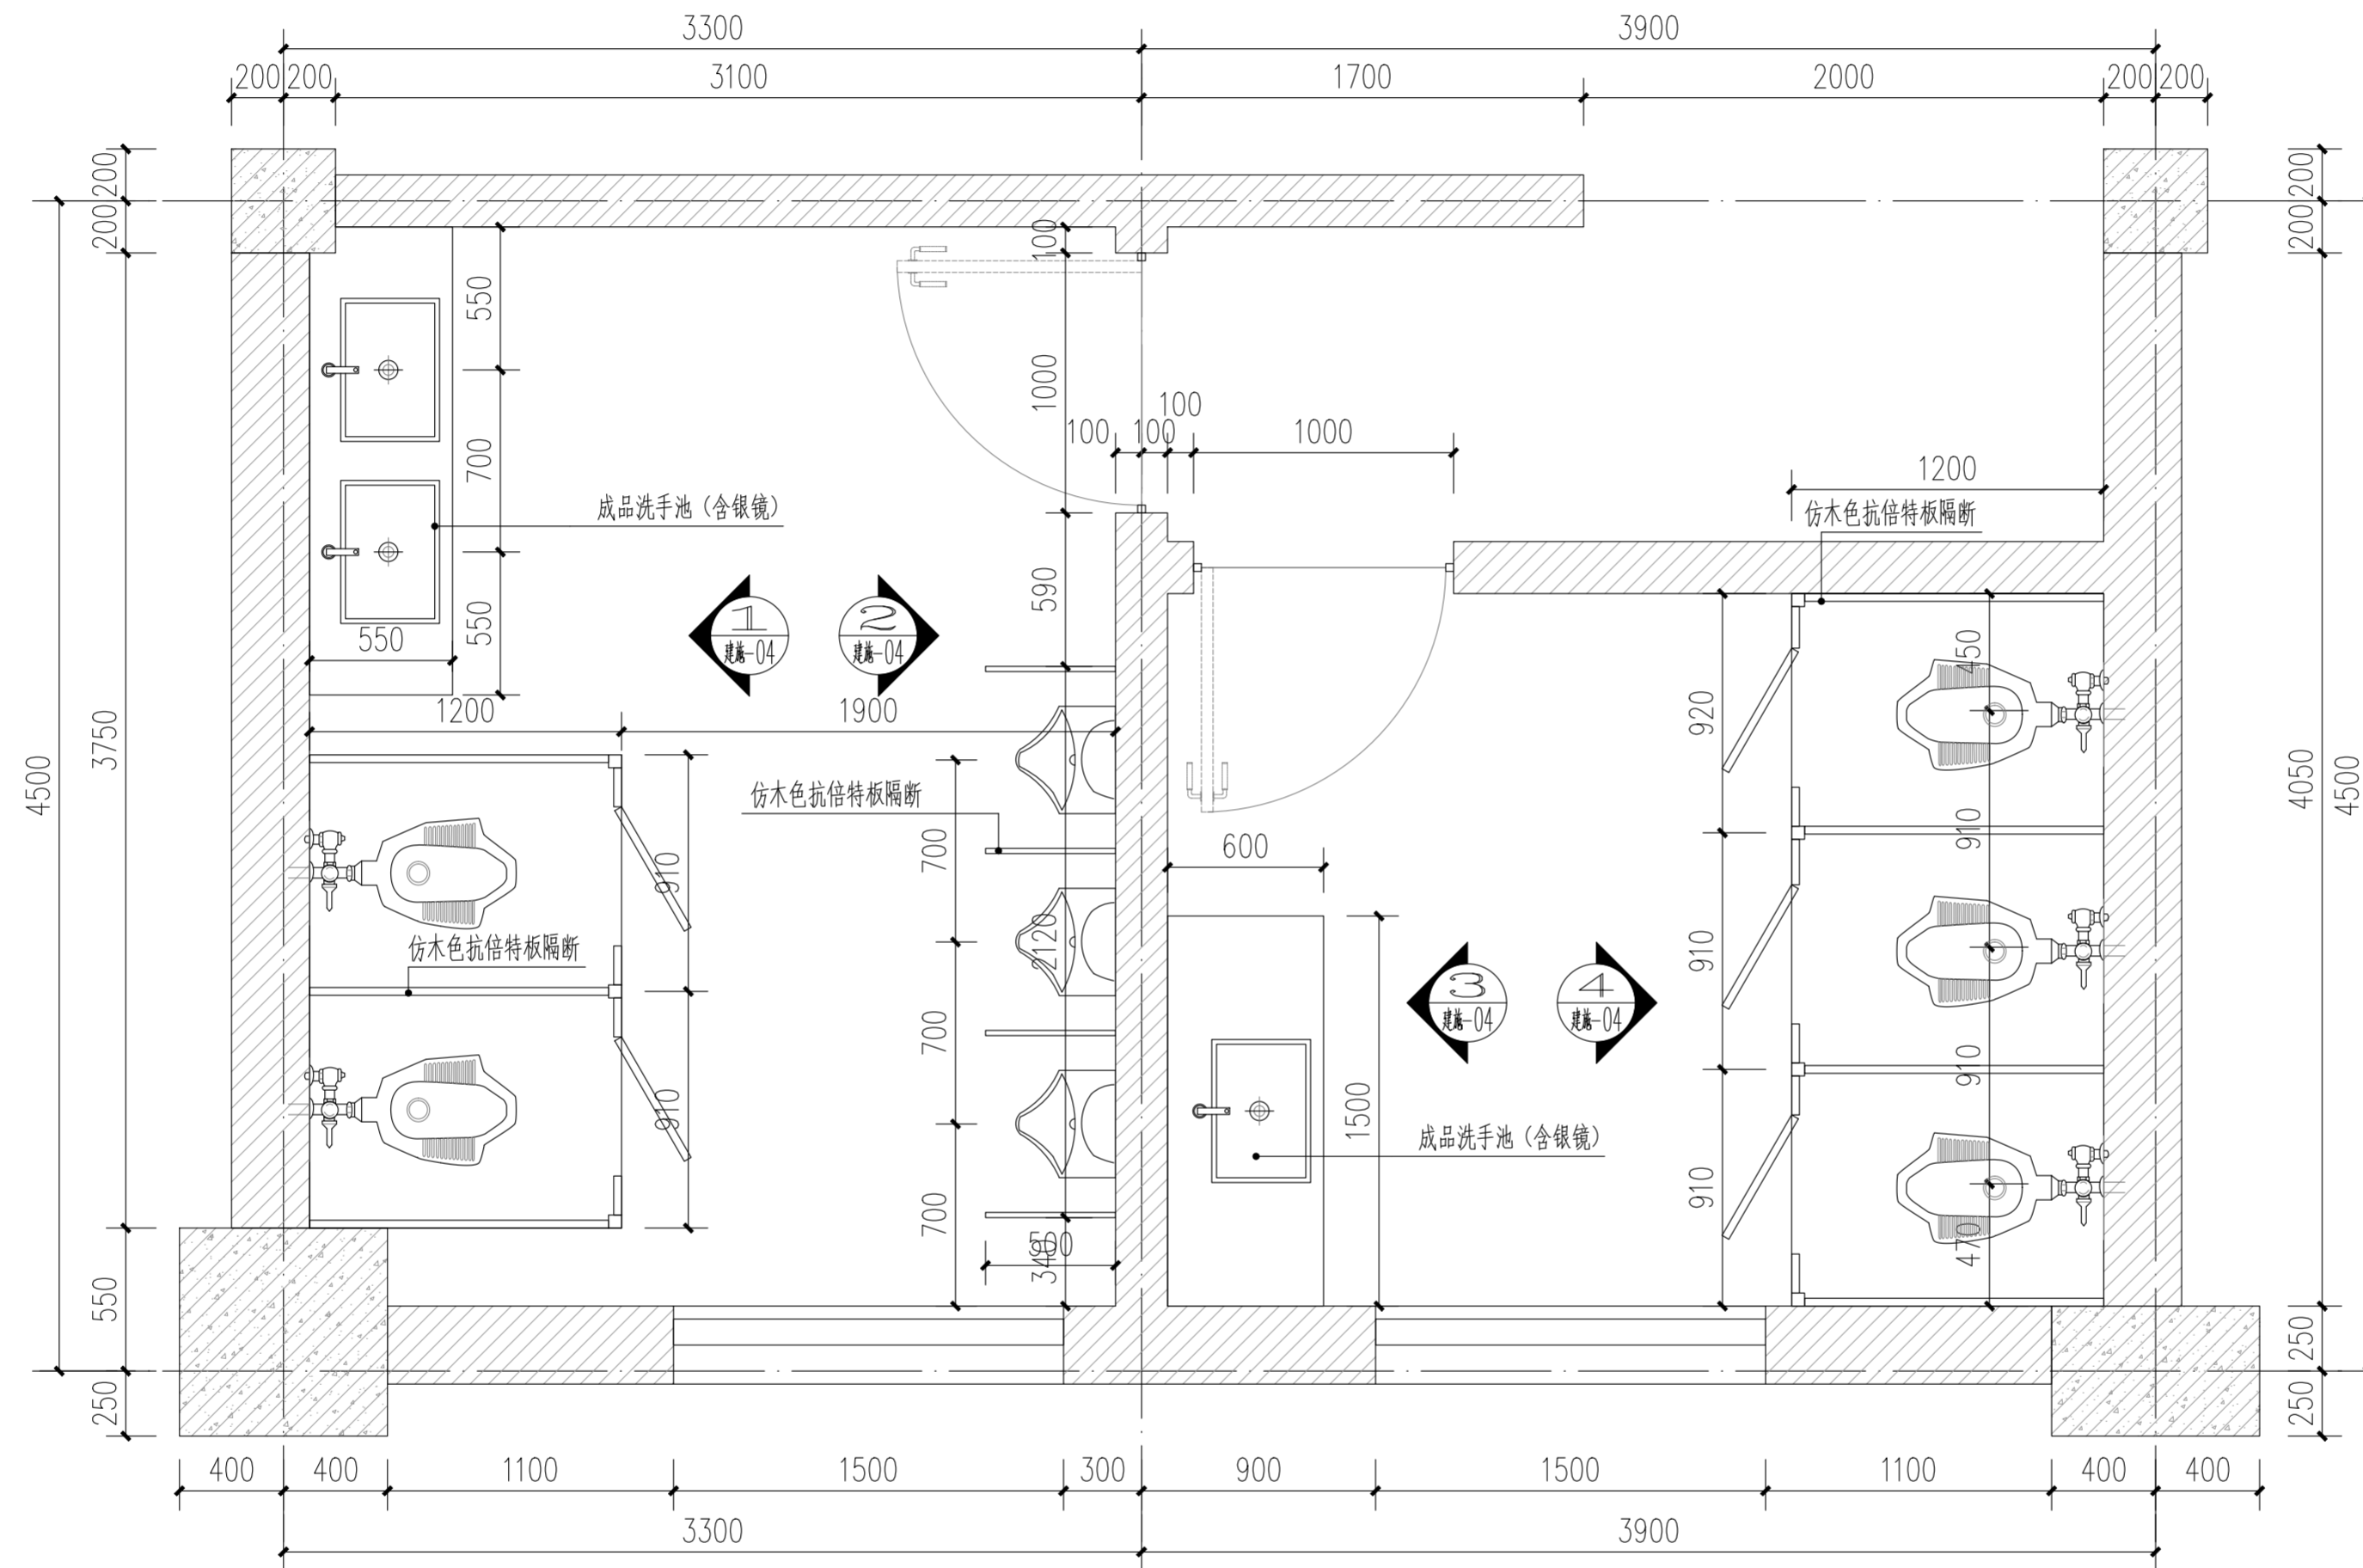

公厕一平面布置图 1:30

- 1、更换厕所隔间(仿木色抗倍特板隔断)
- 2、更换厕所地面(400\*400mm浅灰色防滑地砖)
- 3、更换厕所吊顶(600\*300mm白色铝扣板)
- 4、更换厕所照明(600\*300mm铝扣板嵌入式平板灯)
- 5、更换厕所排风扇
- 6、更换厕所U型管
- 7、更换男厕小便池及隔断
- 8、更换厕所洗手池及银镜

注册建筑师、工程师章:

**JIANGSU PROVINCE ARCHITECTURAL D&R INSTITUTE CO., LTD.**  
**江苏省建筑设计研究院股份有限公司**  
 (设计证书编号 A132002898 A232002895)  
 (规划证书编号 自资规甲字 22320493)  
 (压力管道设计证书编号 TS1832058 - 2024)  
 中国 南京 建邺区 创意路 86号

签署栏	
设计	
绘图	
专业负责人	
项目负责人	
方案设计人	
校对	
审核	
项目经理	
批准	


会签栏	
建筑	电气
结构	暖通
给排水	智能

委托单位	句容市教育局		
设计编号	2026-0143	设计阶段	施工图
项目名称	市属三所小学运动场改造		
子项名称			
图纸内容	公厕一平面布置图		
图号 - 版本号	建施-01	日期	
条形码			

出图章盖章区



注:1、不得量取图纸尺寸施工;如有任何不详细处,请在施工前与设计师会商。  
2、本图设计内容未经设计师同意不得在其它地方使用。  
3、版本号:第一次出图为 0, 第一次修改为 A, 第二次修改为 B, 余类推。

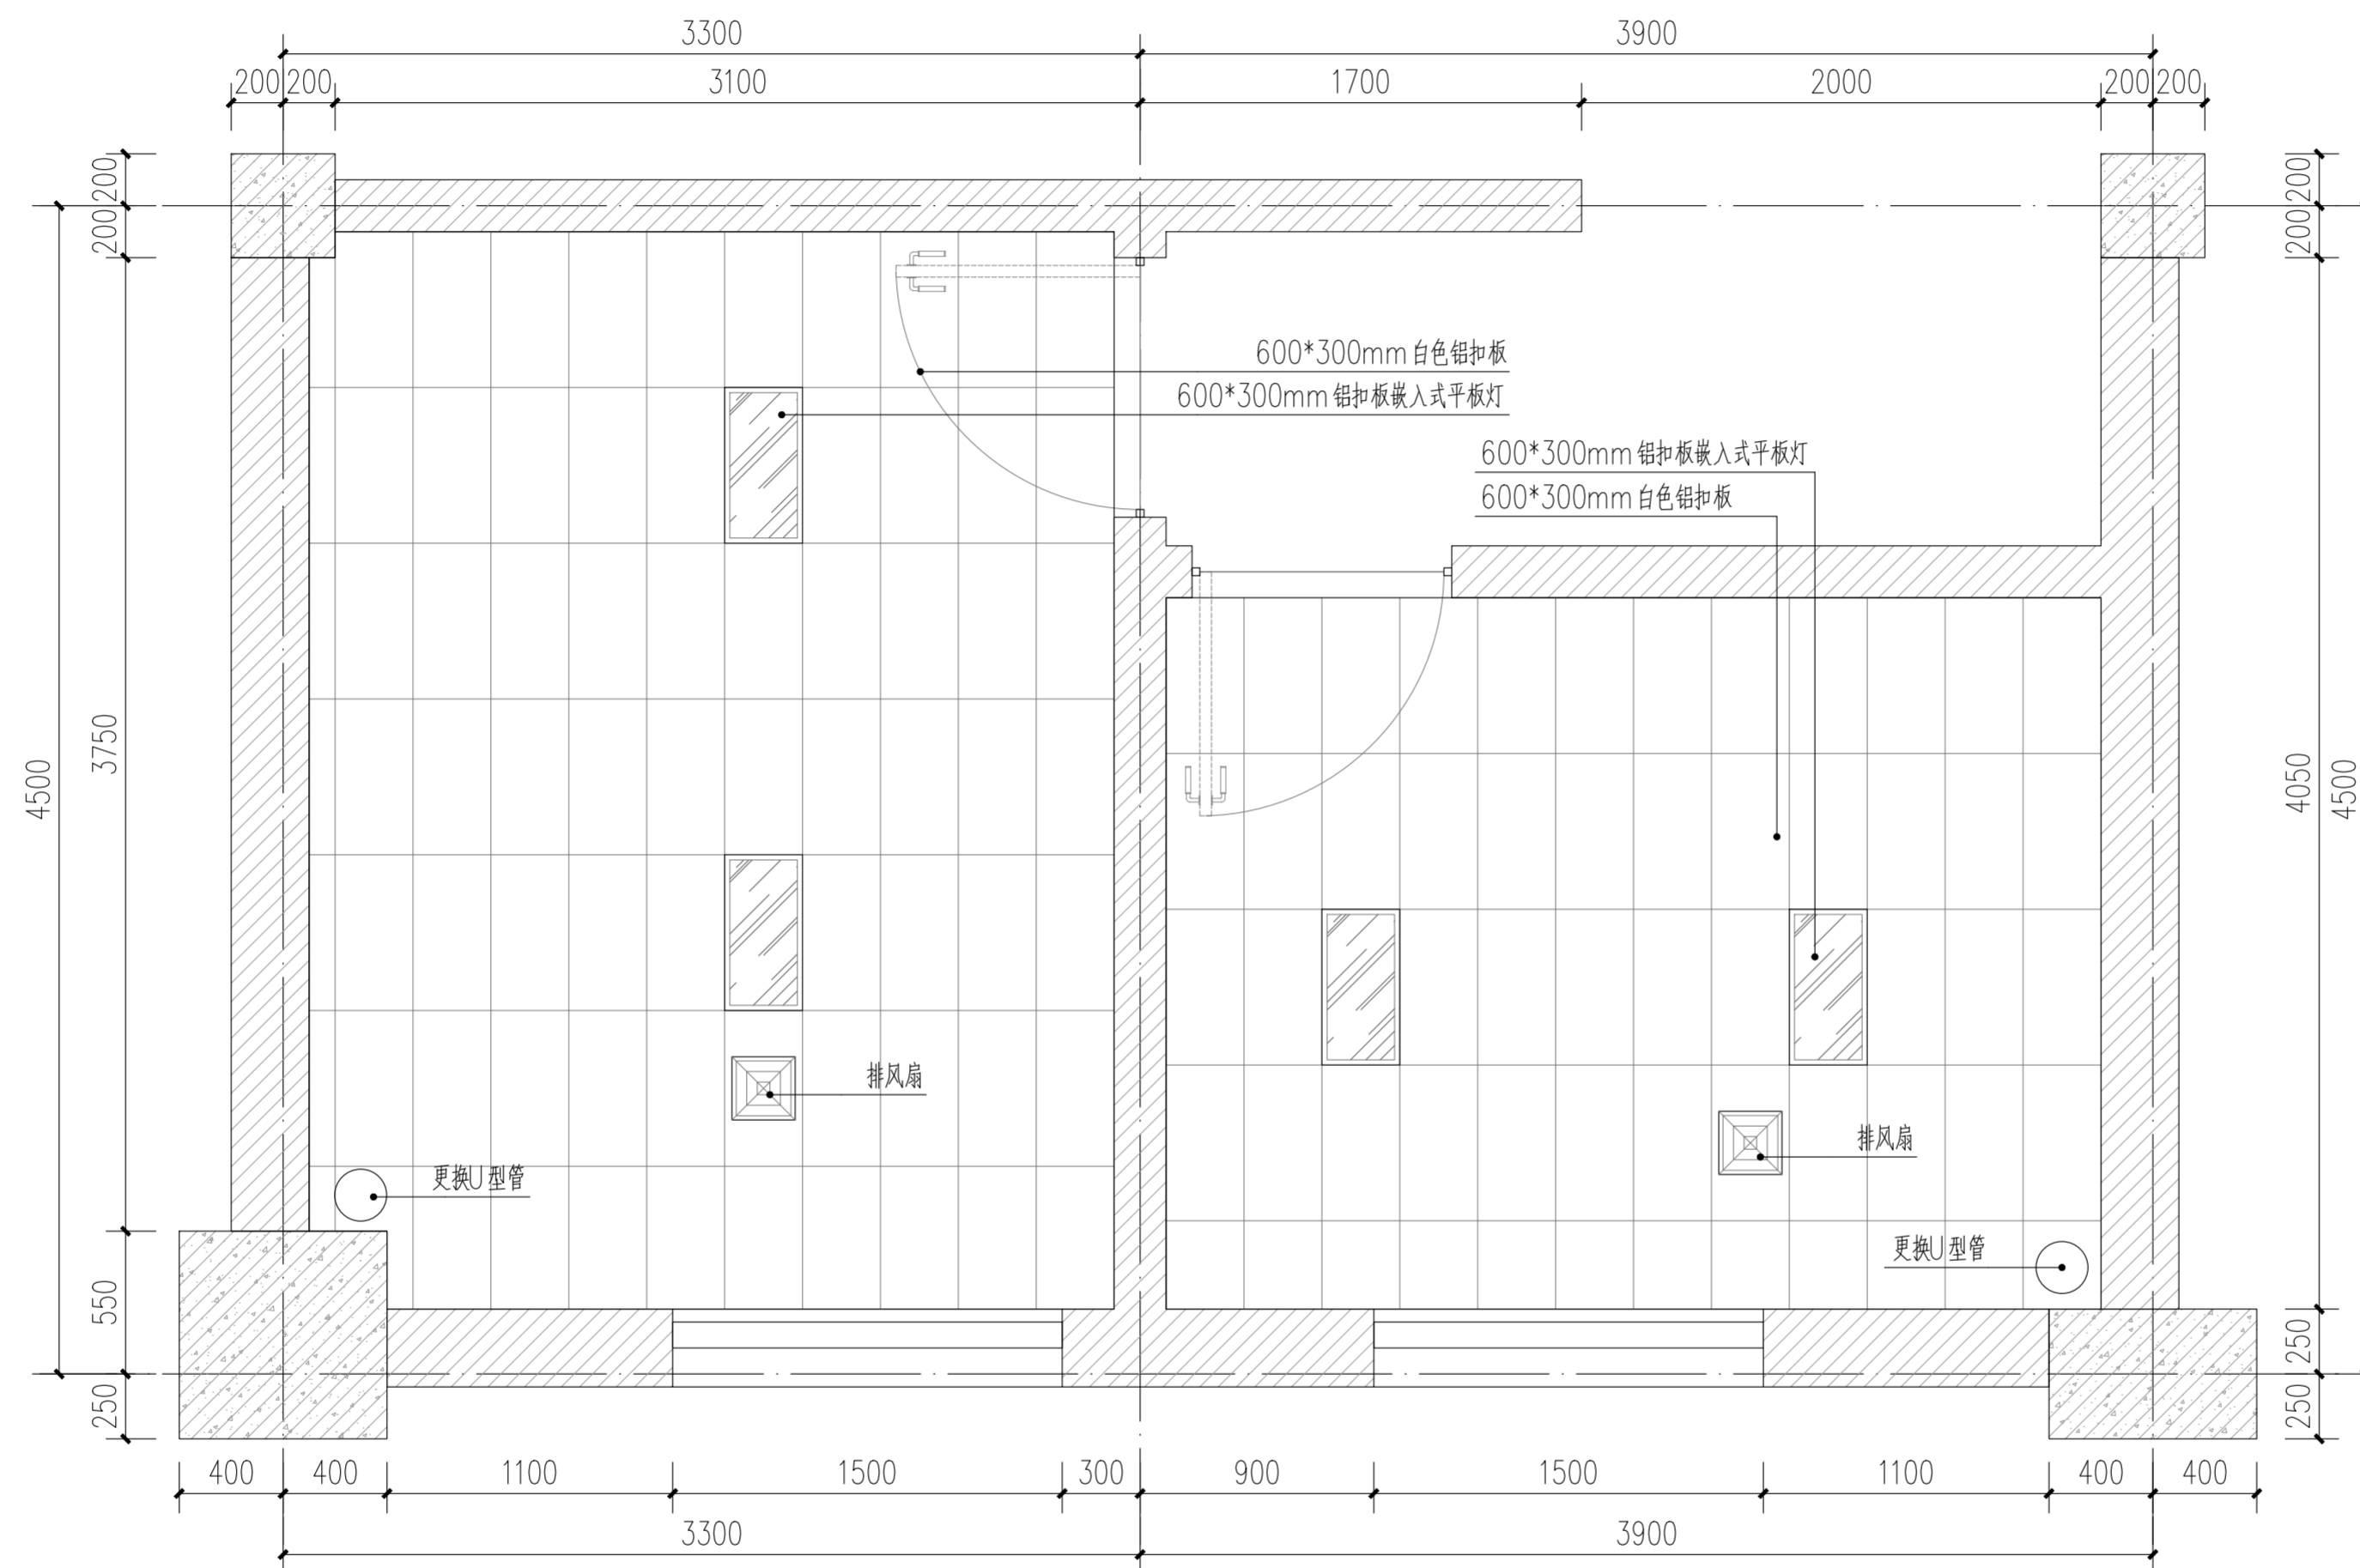

公厕一综合天花板平面图 1:30

注册建筑师、工程师章:

JIANGSU PROVINCE  
ARCHITECTURAL D&R INSTITUTE CO., LTD.  
**江苏省建筑设计研究院**  
股份有限公司  
(设计证书编号 A132002898 A232002895)  
(规划证书编号 自资规甲字 22320493 )  
(压力管道设计证书编号 TS1832058 - 2024)  
中国 南京 建邺区 创意路 86 号


签署栏	
设计	
绘图	
专业负责人	
项目负责人	
方案设计人	
校对	
审核	
项目经理	
批准	

会签栏	
建筑	电气
结构	暖通
给排水	智能


委托单位	句容市教育局		
设计编号	2026-0143	设计阶段	施工图
项目名称	市属三所小学运动场改造		
子项名称			
图纸内容	公厕一综合天花板平面图		
图号 - 版本号	建施-03	日期	
条形码			

出图章盖章区


注:1、不得量取图纸尺寸施工;如有任何不详尽,请在施工前与设计师会商。  
 2、本图设计内容未经设计师同意不得在其它地方使用。  
 3、版本号:第一次出图为0,第一次修改为A,第二次修改为B,余类推。

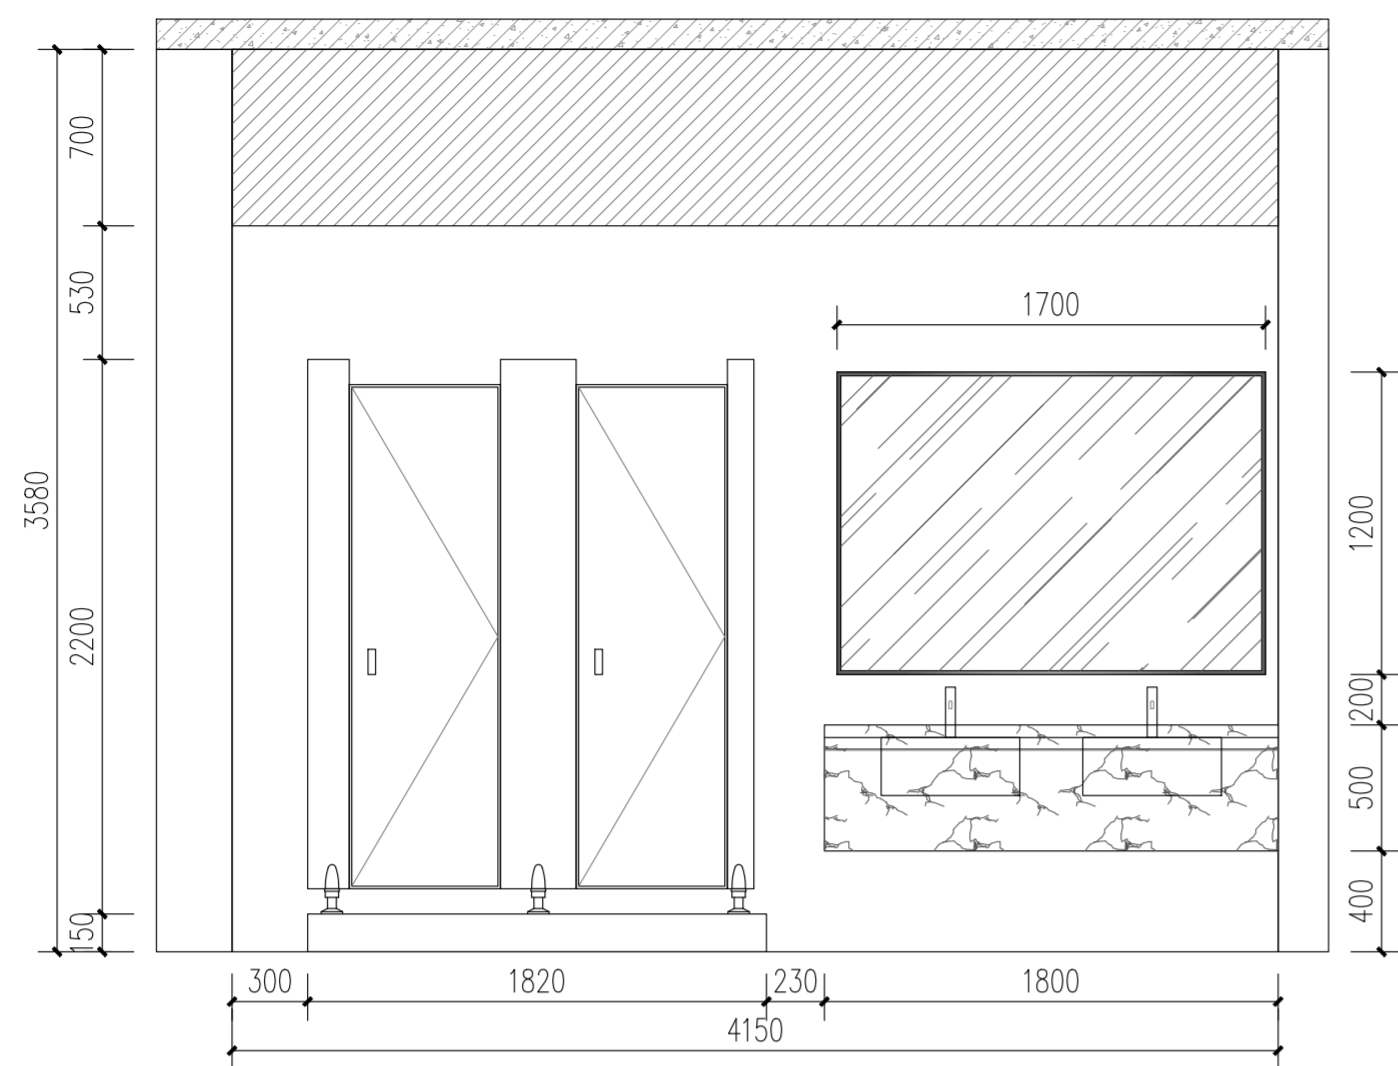


① 公厕立面图A 1:30

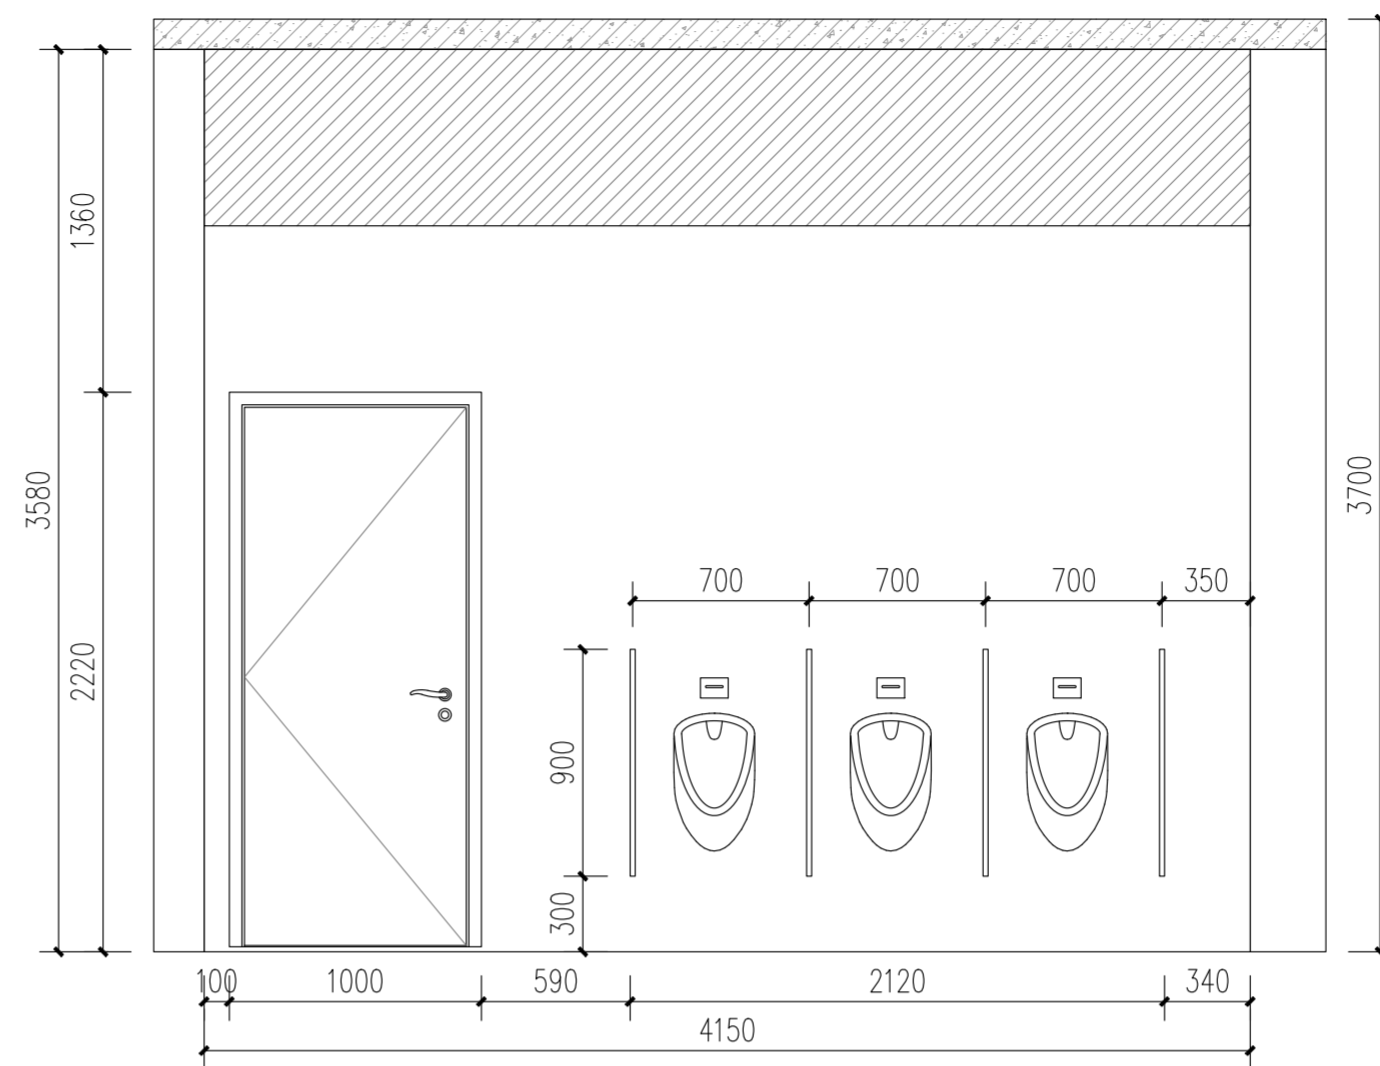

② 公厕立面图B 1:30

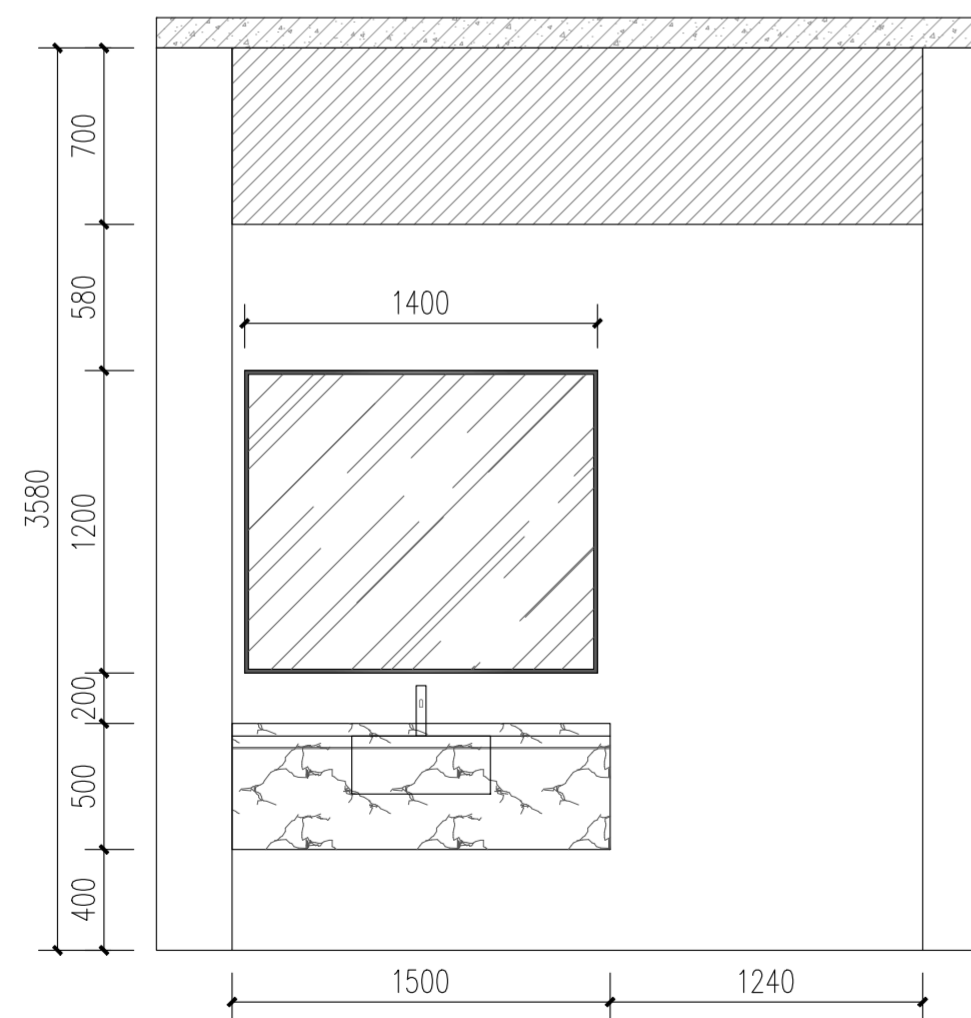

③ 公厕立面图C 1:30

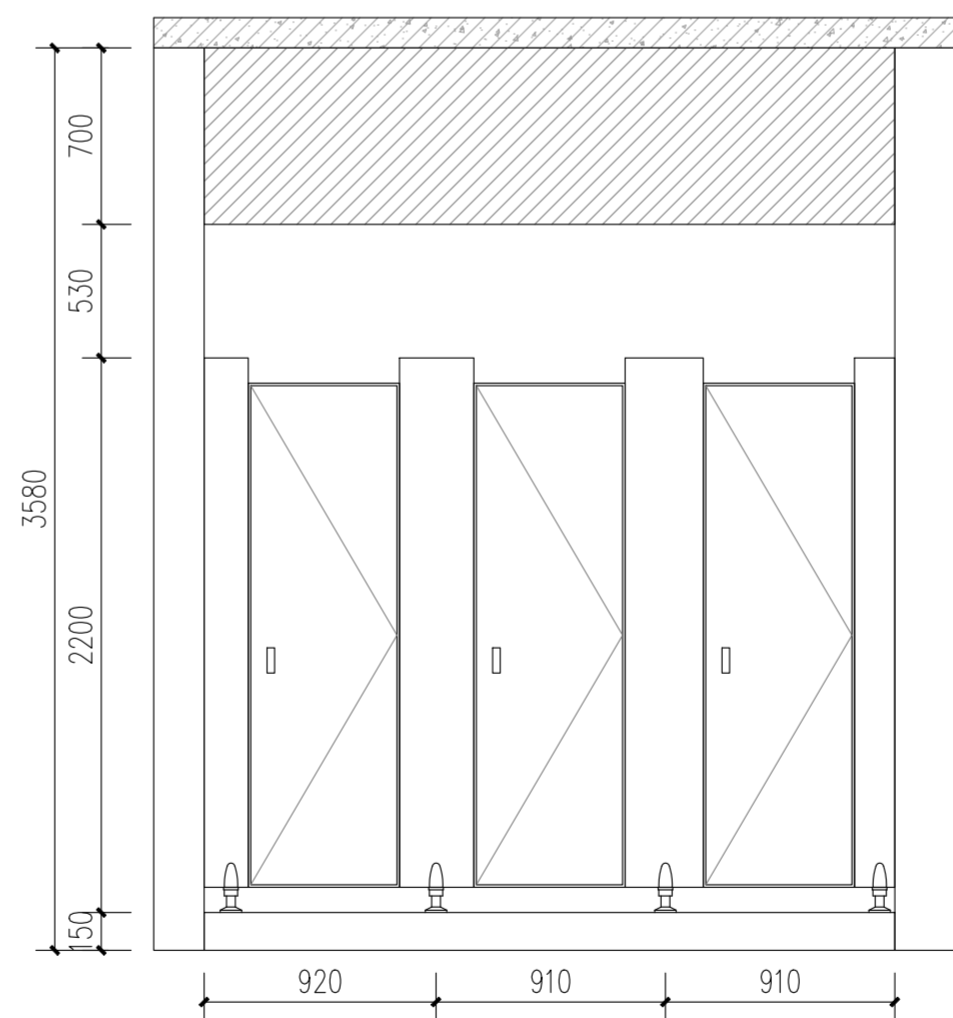

④ 公厕立面图D 1:30

注册建筑师、工程师章:

**JIANGSU PROVINCE ARCHITECTURAL D&R INSTITUTE CO., LTD.**  
**江苏省建筑设计研究院股份有限公司**  
 (设计证书编号 A132002898 A232002895)  
 (规划证书编号 自资规甲字 22320493)  
 (压力管道设计证书编号 TS1832058 - 2024)  
 中国 南京 建邺区 创意路 86 号


签署栏	
设计	
绘图	
专业负责人	
项目负责人	
方案设计人	
校对	
审核	
项目经理	
批准	

会签栏	
建筑	电气
结构	暖通
给排水	智能

委托单位	句容市教育局		
设计编号	2026-0143	设计阶段	施工图
项目名称	市属三所小学运动场改造		
子项名称			
图纸内容	公厕一立面图		
图号 - 版本号	建施-04	日期	
条形码			

出图章盖章区

注:1、不得量取图纸尺寸施工;如有任何不详尽,请在施工前与设计师会商。  
 2、本图设计内容未经设计师同意不得在其它地方使用。  
 3、版本号:第一次出图为0,第一次修改为A,第二次修改为B,余类推。

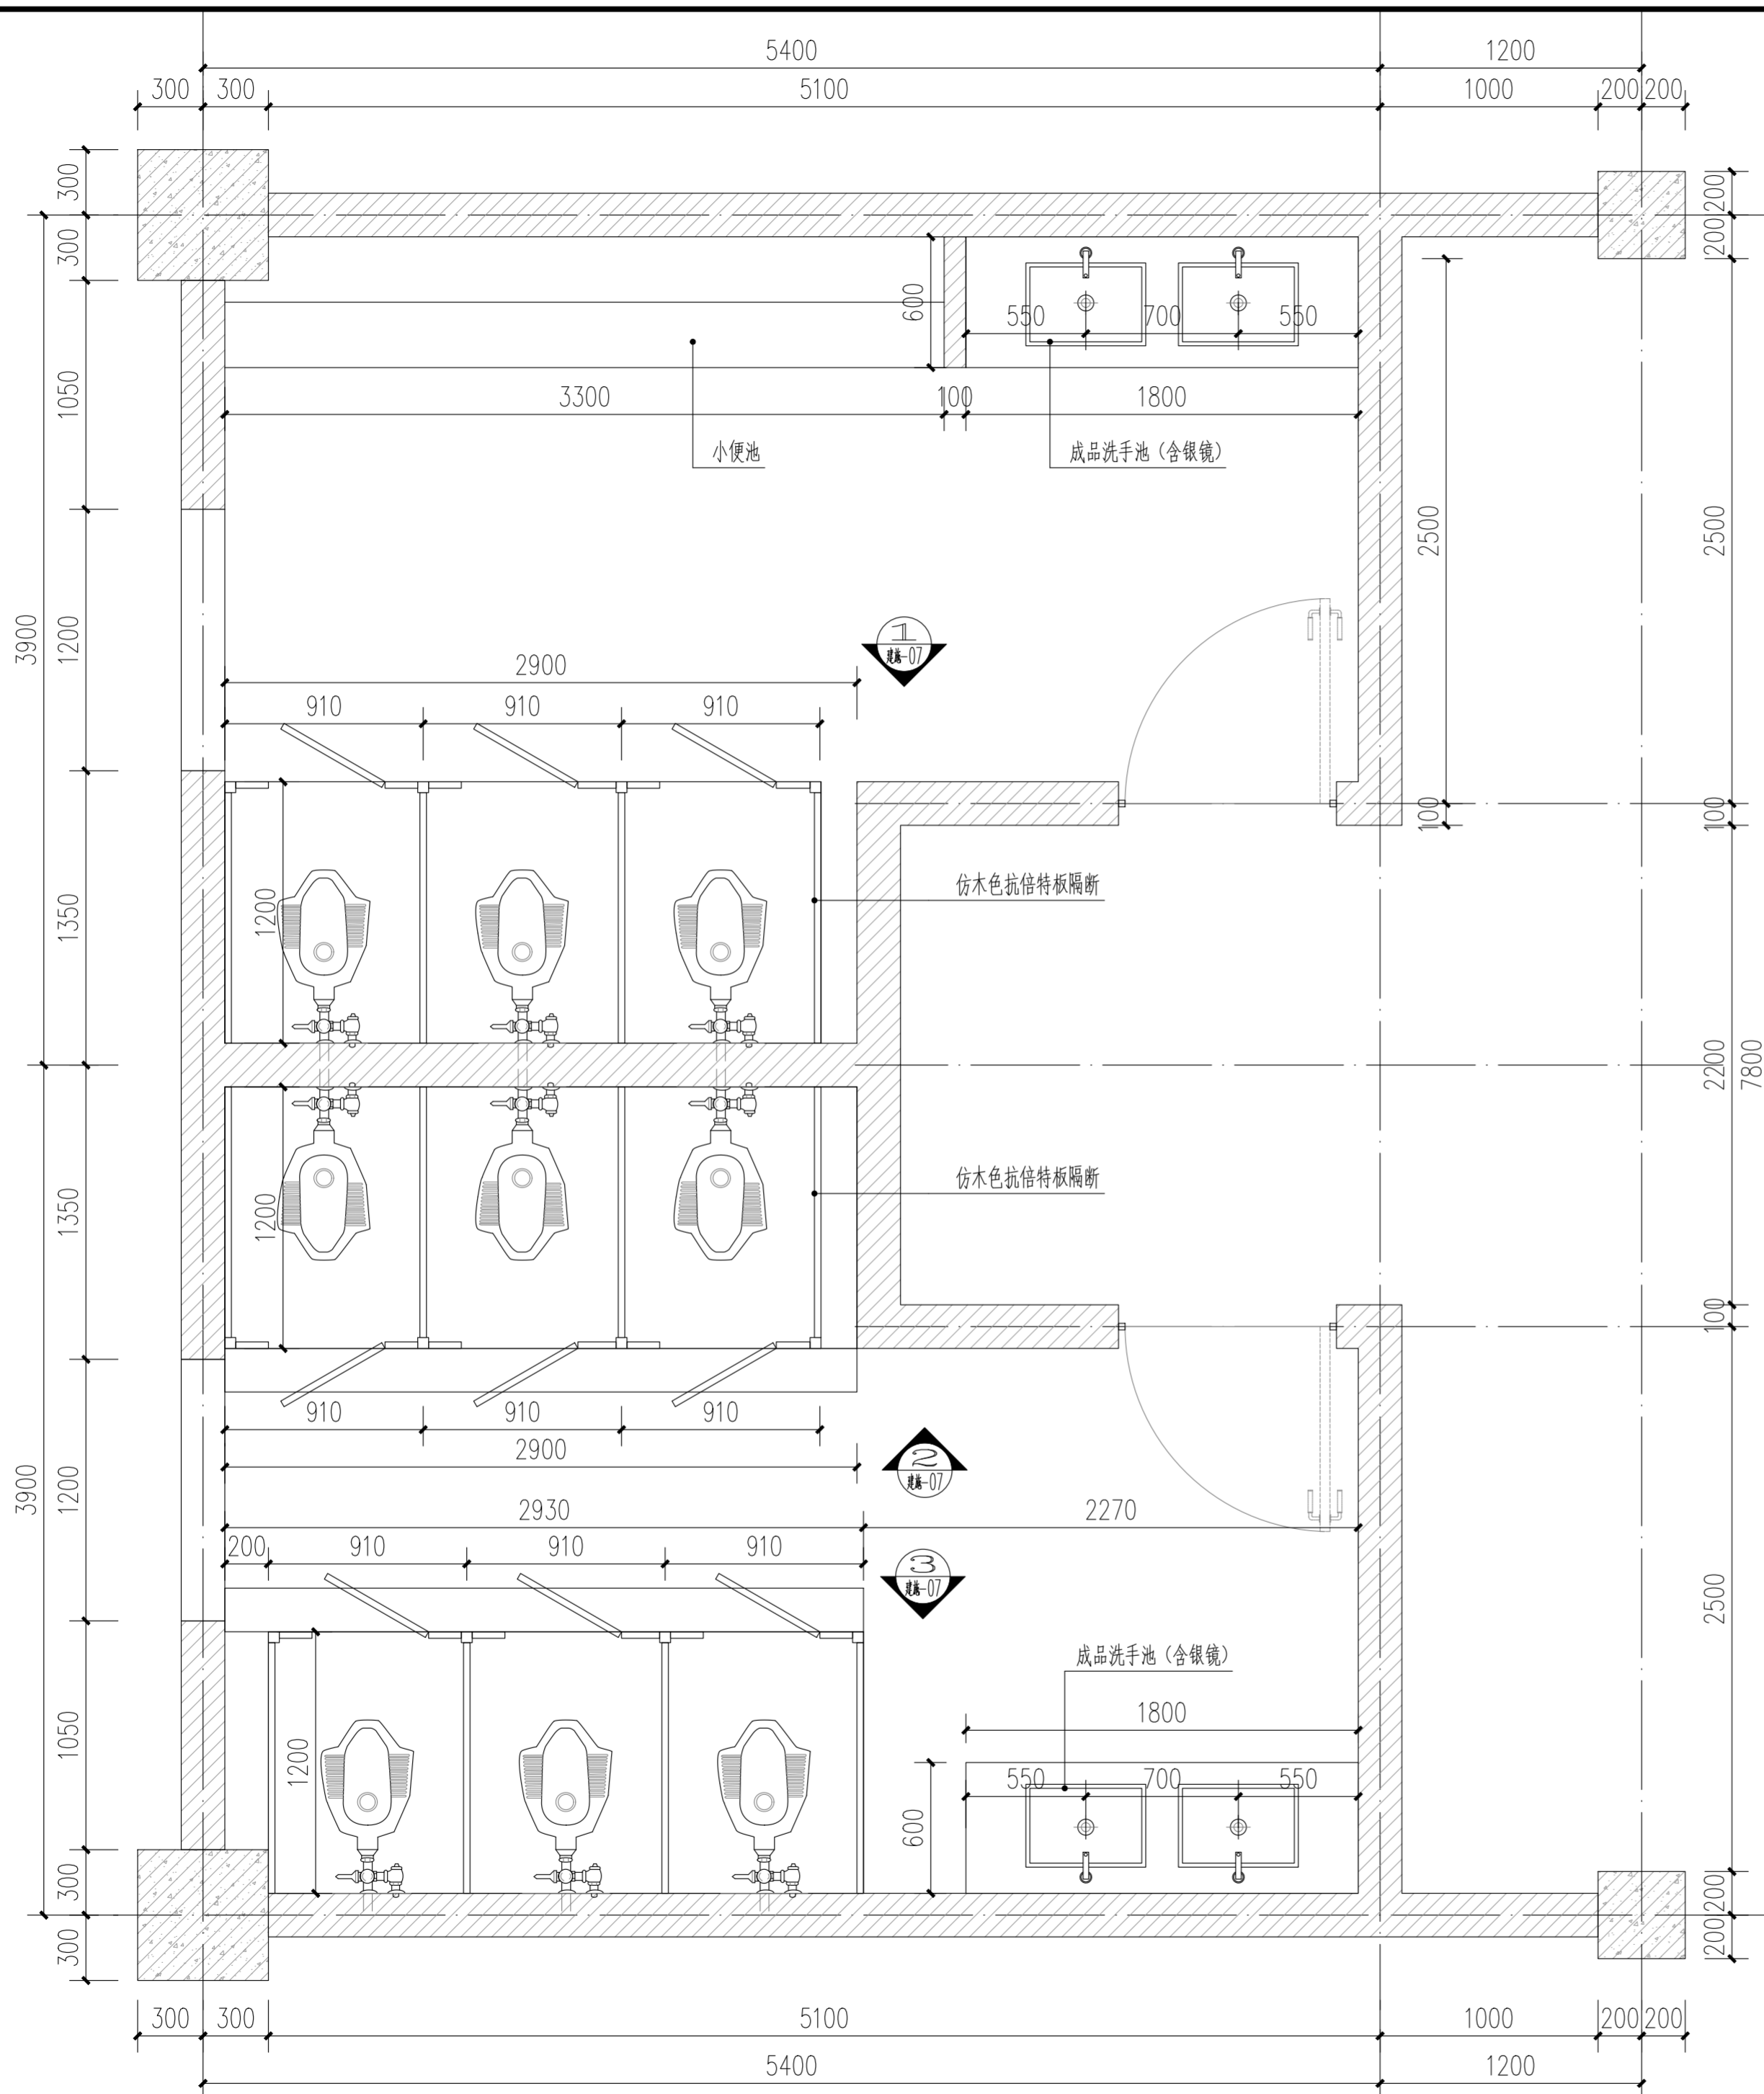

公厕二平面布置图 1:30

- 1、更换厕所隔间(仿木色抗倍特板隔断)
- 2、更换厕所吊顶(600\*300mm白色铝扣板)
- 3、更换厕所照明(600\*300mm铝扣板嵌入式平板灯)
- 4、更换厕所排风扇
- 5、更换厕所U型管
- 6、更换厕所洗手池及银镜

注册建筑师、工程师章:


**JIANGSU PROVINCE ARCHITECTURAL D&R INSTITUTE CO., LTD.**  
**江苏省建筑设计研究院股份有限公司**  
 (设计证书编号 A132002898 A232002895)  
 (规划证书编号 自资规甲字 22320493)  
 (压力管道设计证书编号 TS1832058 - 2024)  
 中国 南京 建邺区 创意路 86 号

设计		会签栏	
设计		建筑	电气
绘图		结构	暖通
专业负责人		给排水	智能
项目负责人		委托单位	句容市教育局
方案设计人		设计编号	2026-0143
校对		设计阶段	施工图
审核		项目名称	市属三所小学运动场改造
项目经理		子项名称	
批准		图纸内容	公厕二平面布置图

会签栏			
建筑		电气	
结构		暖通	
给排水		智能	
委托单位	句容市教育局		
设计编号	2026-0143	设计阶段	施工图
项目名称	市属三所小学运动场改造		
子项名称			
图纸内容	公厕二平面布置图		
图号 - 版本号	建施-05	日期	
条形码			

出图章盖章区

注:1、不得量取图纸尺寸施工;如有任何不详细处,请在施工前与设计师会商。  
 2、本图设计内容未经设计师同意不得在其它地方使用。  
 3、版本号:第一次出图为0,第一次修改为A,第二次修改为B,余类推。

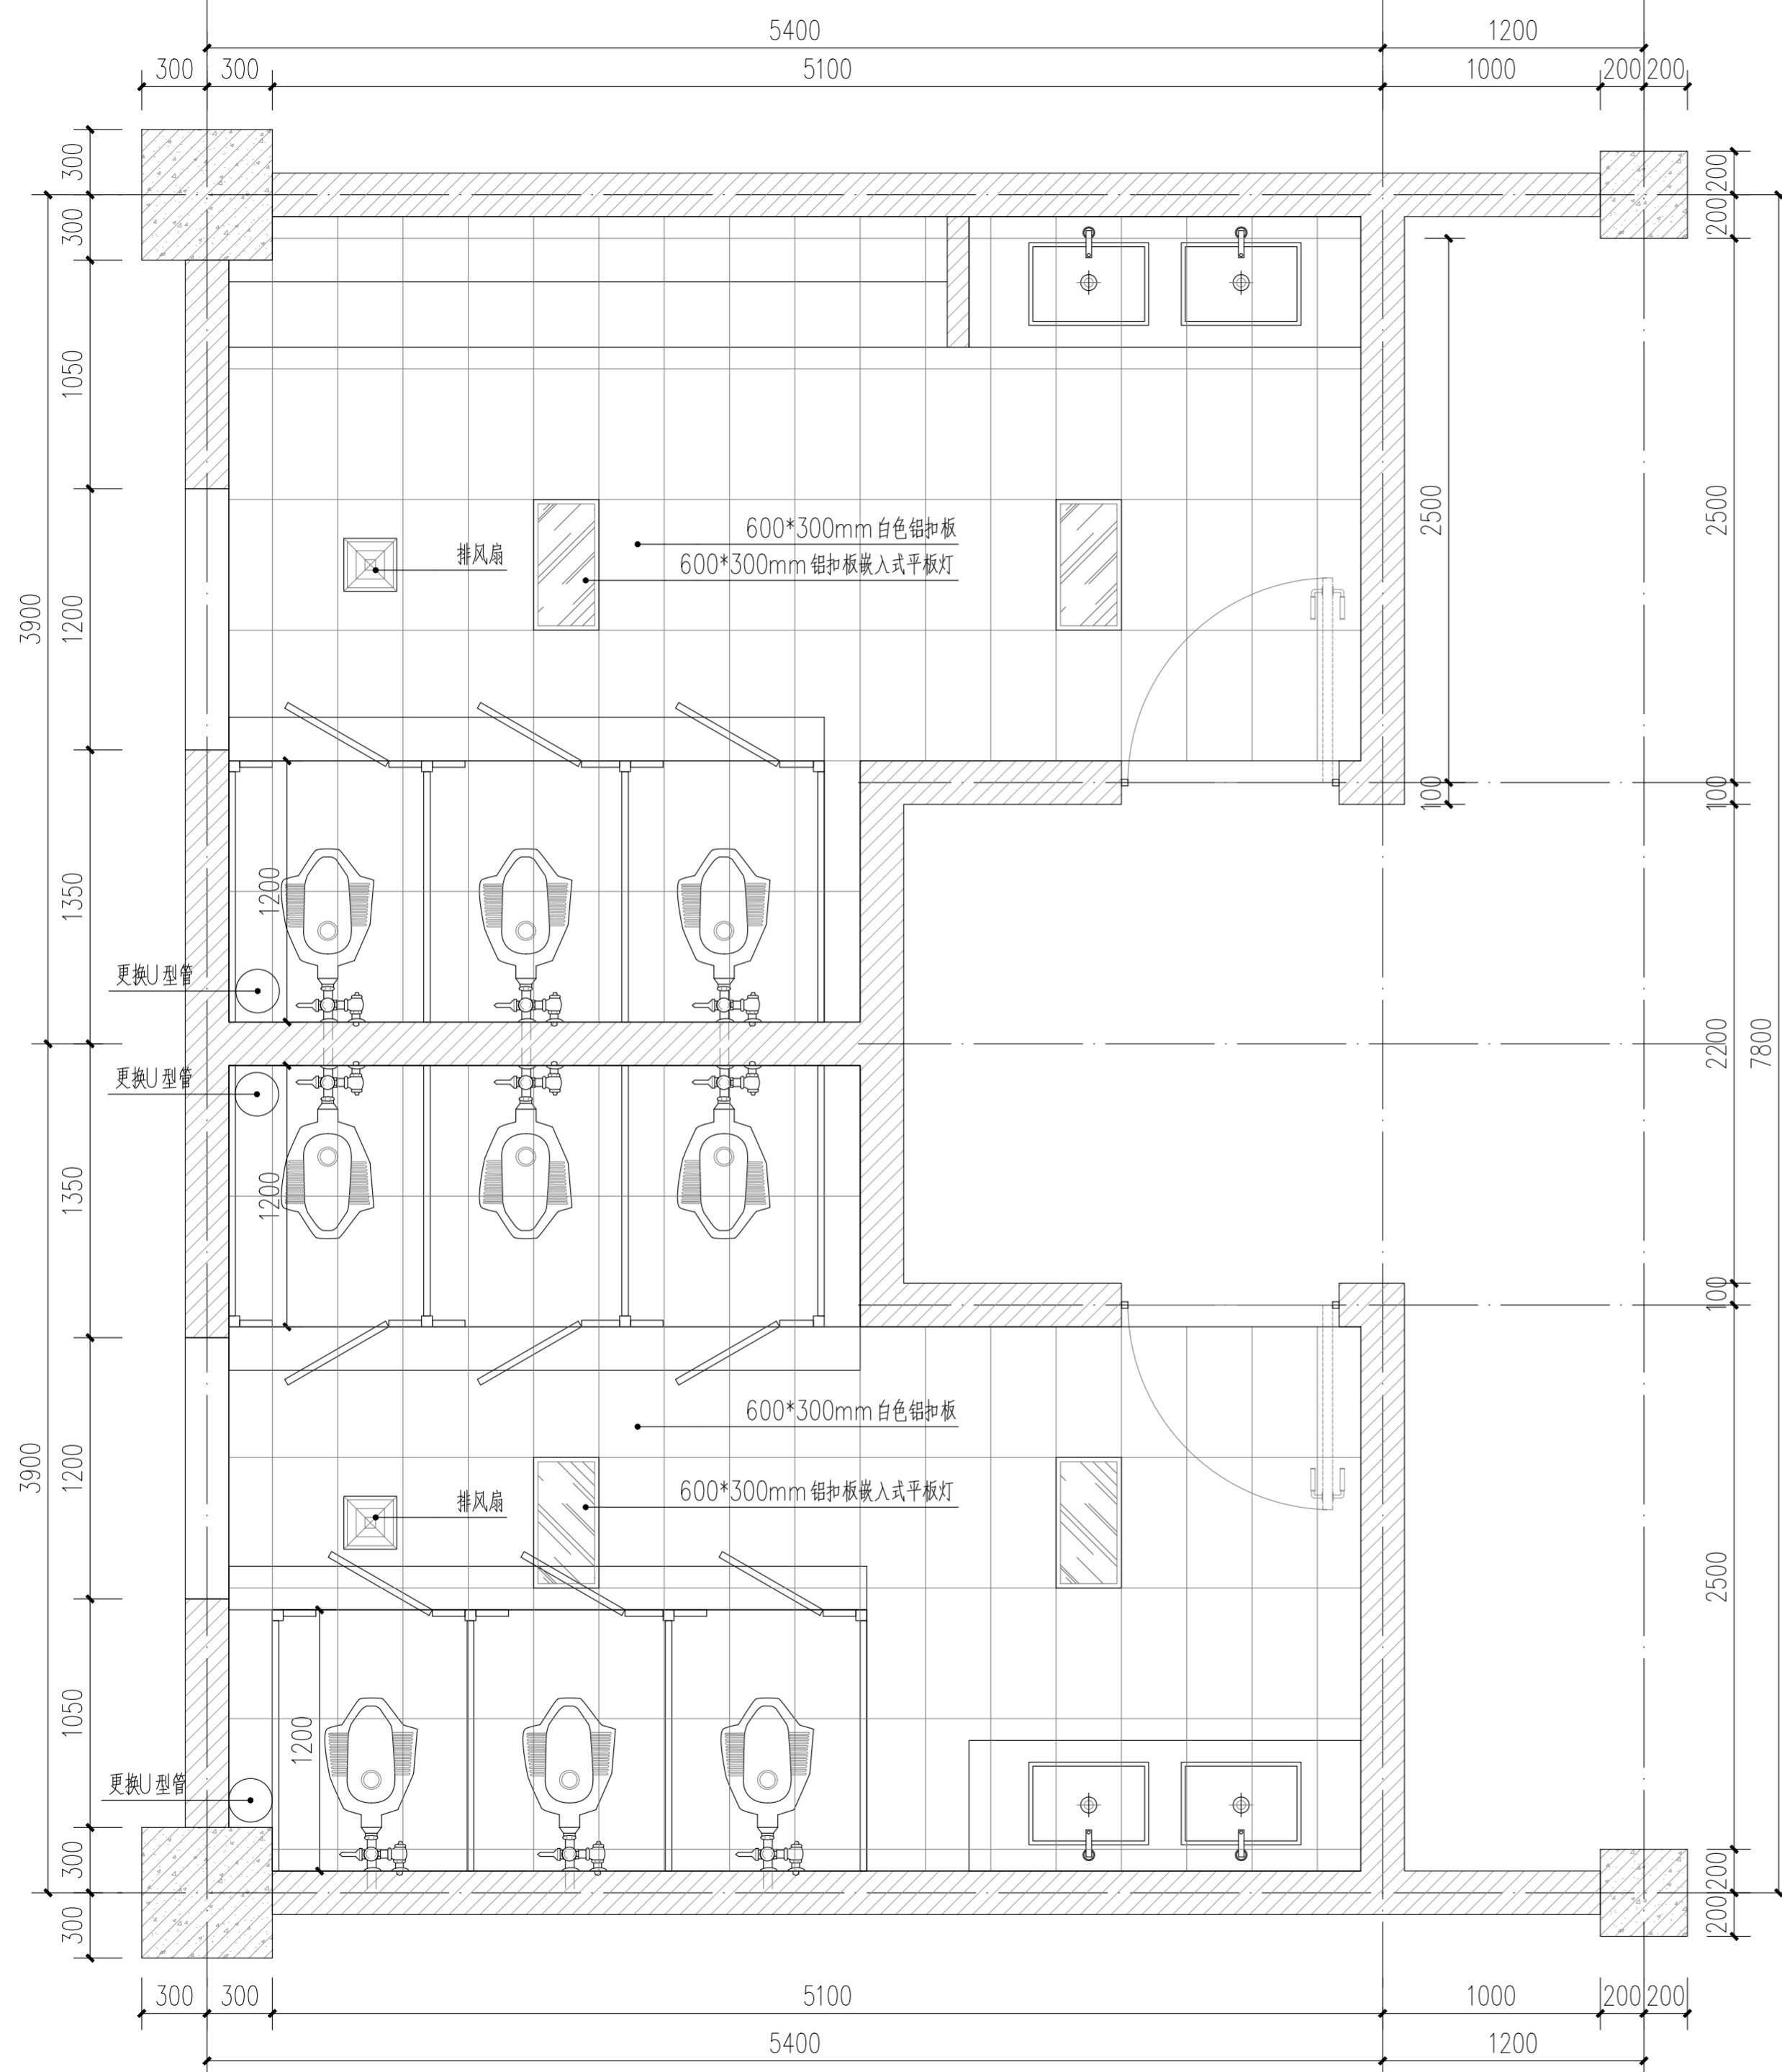

公厕二综合天花板平面图 1:30

注册建筑师、工程师章:

**JIANGSU PROVINCE ARCHITECTURAL D&R INSTITUTE CO., LTD.**  
**江苏省建筑设计研究院股份有限公司**  
 (设计证书编号 A132002898 A232002895)  
 (规划证书编号 自资规甲字 22320493)  
 (压力管道设计证书编号 TS1832058 - 2024)  
 中国 南京 建邺区 创意路 86 号

签署栏	
设计	
绘图	
专业负责人	
项目负责人	
方案设计人	
校对	
审核	
项目经理	
批准	


会签栏	
建筑	电气
结构	暖通
给排水	智能

委托单位	句容市教育局		
设计编号	2026-0143	设计阶段	施工图
项目名称	市属三所小学运动场改造		
子项名称			
图纸内容	公厕二综合天花板平面图		


图号 - 版本号	建施-06	日期	
条形码			

出图章盖章区


注:1、不得量取图纸尺寸施工;如有任何不事宜,请在施工前与设计师会商。  
 2、本图设计内容未经设计师同意不得在其它地方使用。  
 3、版本号:第一次出图为0,第一次修改为A,第二次修改为B,余类推。

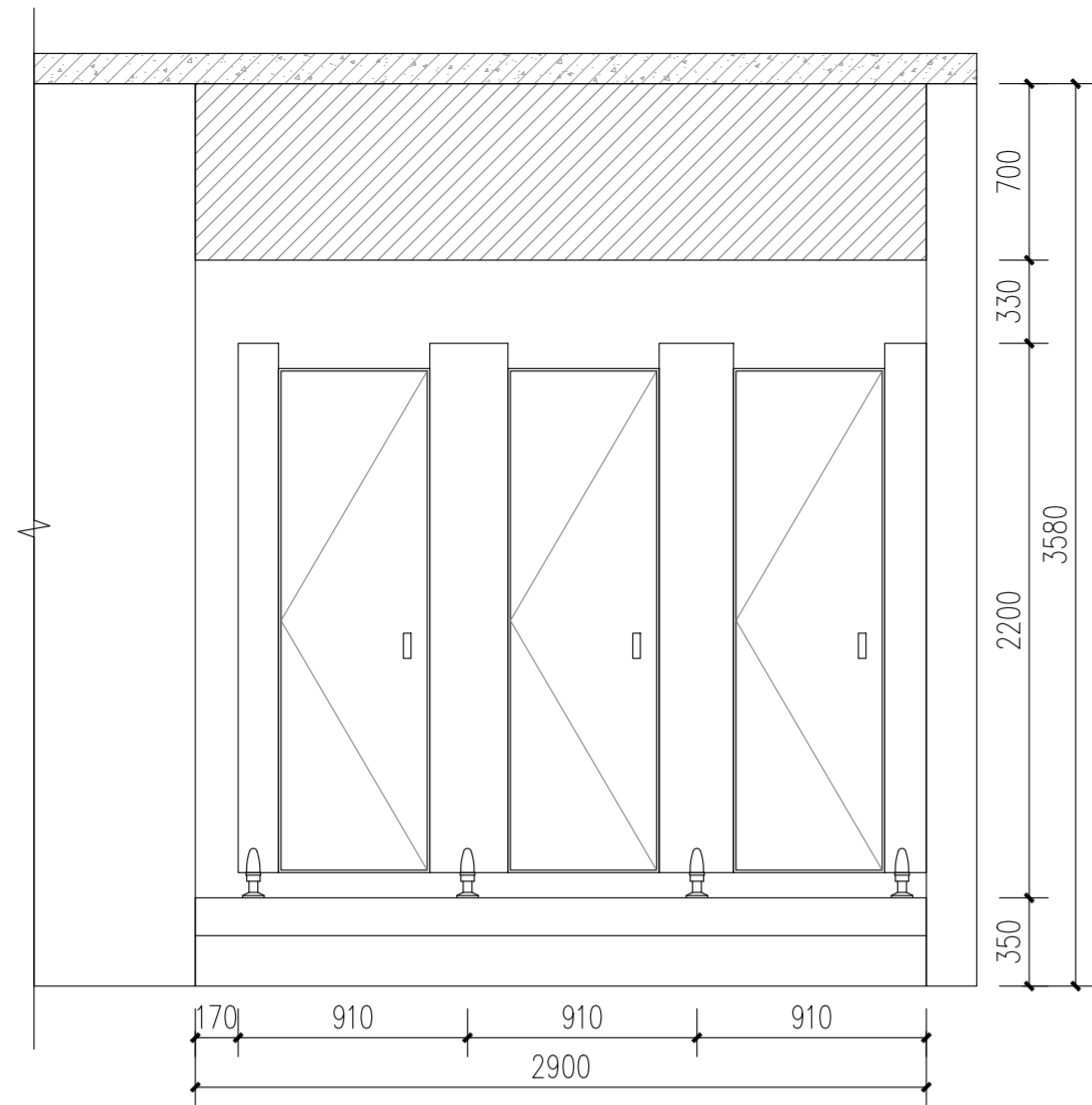

① 公厕立面图E 1:30

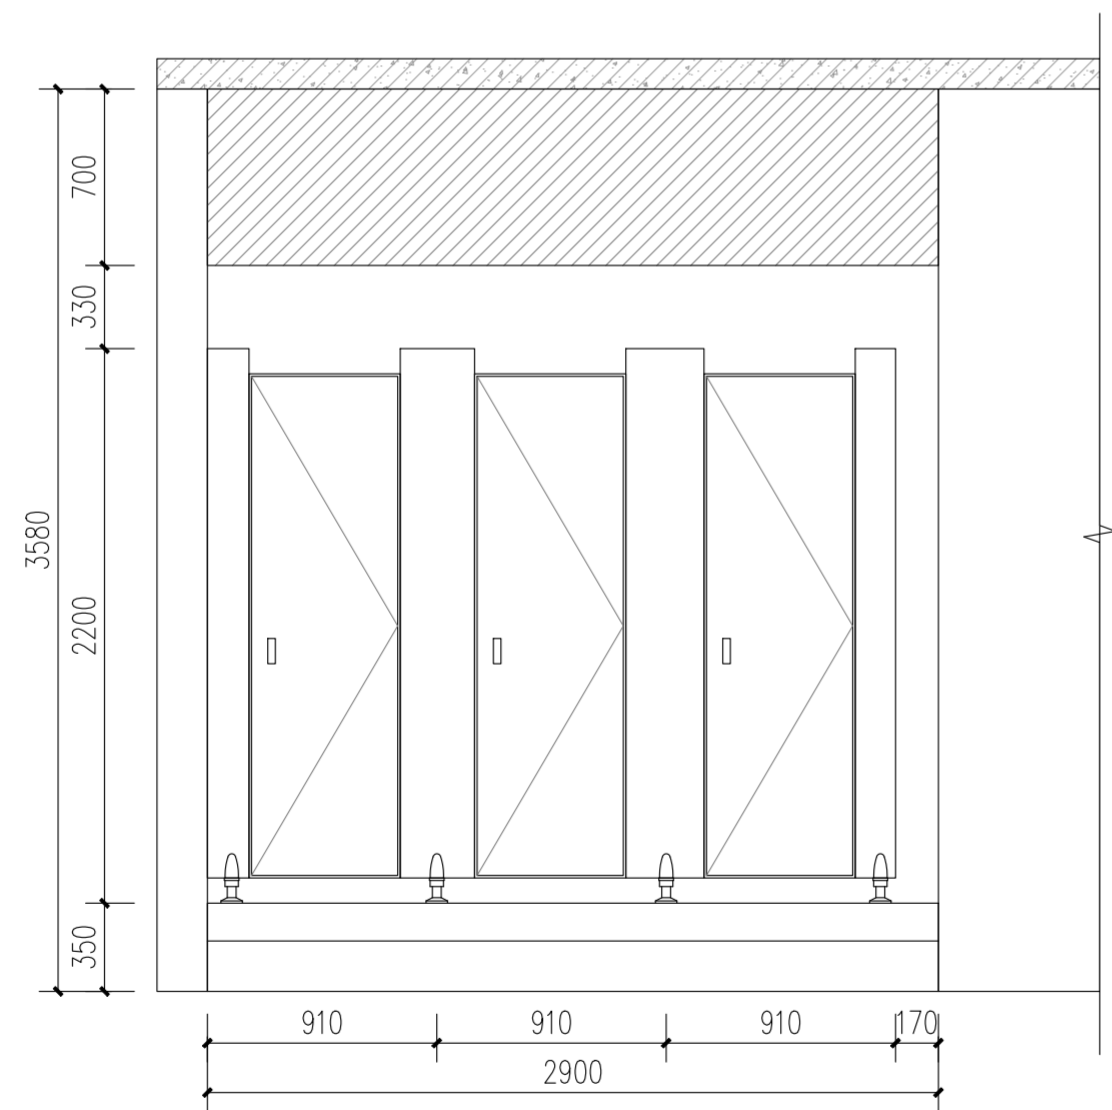

② 公厕立面图F 1:30

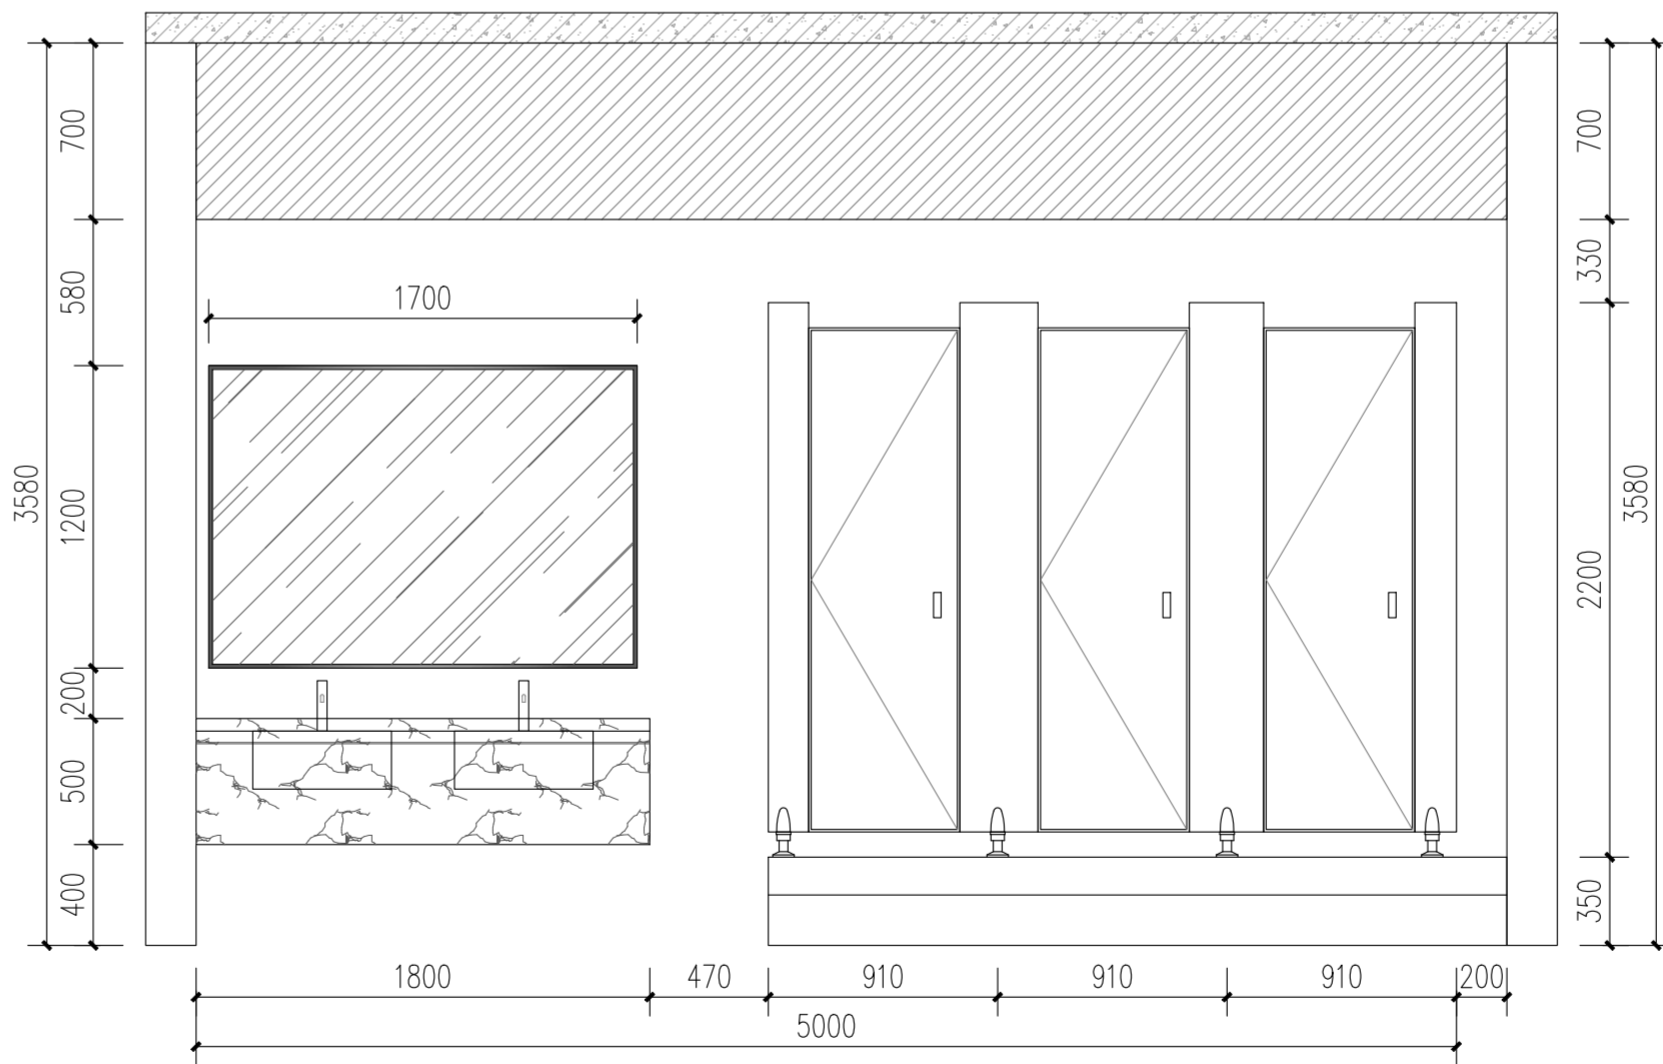

③ 公厕立面图G 1:30

注册建筑师、工程师章:

**JIANGSU PROVINCE ARCHITECTURAL D&R INSTITUTE CO., LTD.**  
**江苏省建筑设计研究院股份有限公司**  
 (设计证书编号 A132002898 A232002895)  
 (规划证书编号 自资规甲字 22320493 )  
 (压力管道设计证书编号 TS1832058 - 2024)  
 中国 南京 建邺区 创意路 86 号

签署栏	
设计	
绘图	
专业负责人	
项目负责人	
方案设计人	
校对	
审核	
项目经理	
批准	

会签栏	
建筑	电气
结构	暖通
给排水	智能

委托单位	句容市教育局		
设计编号	2026-0143	设计阶段	施工图
项目名称	市属三所小学运动场改造		
子项名称			
图纸内容	公厕二立面图		
图号 - 版本号	建施-07	日期	
条形码			

出图章盖章区