
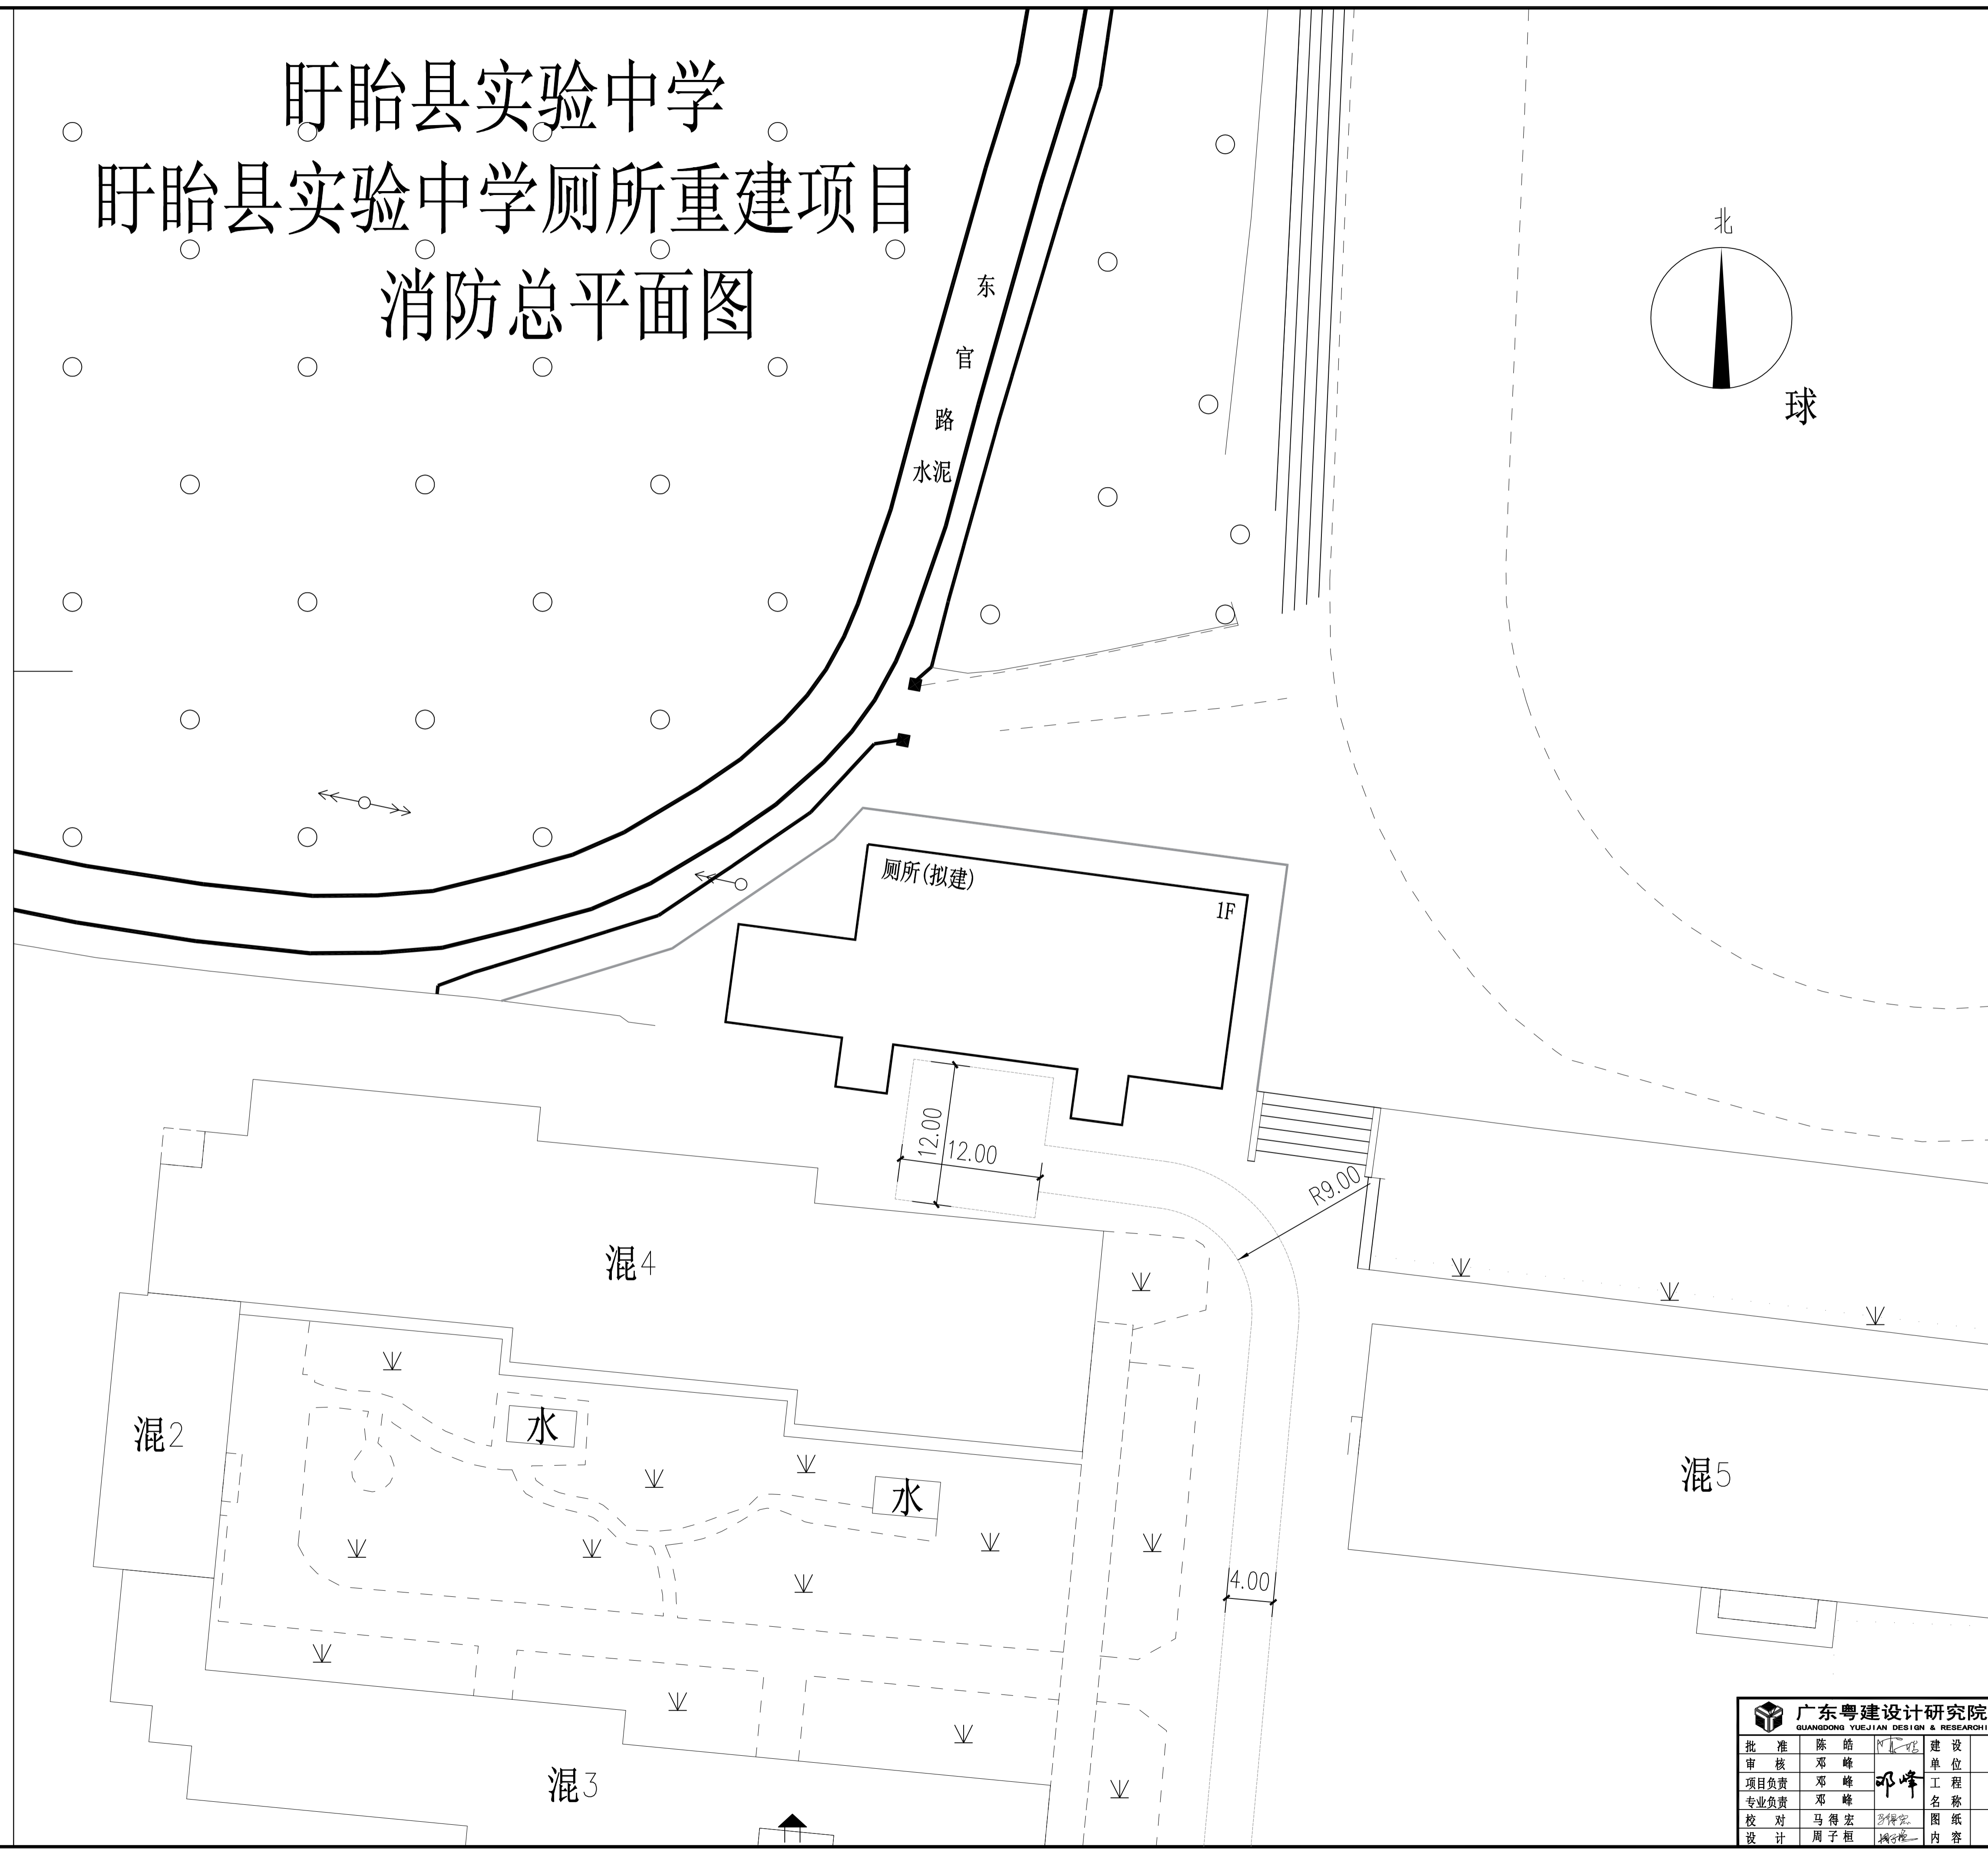


盱眙县实验中学 盱眙县实验中学厕所重建项目 消防总平面图

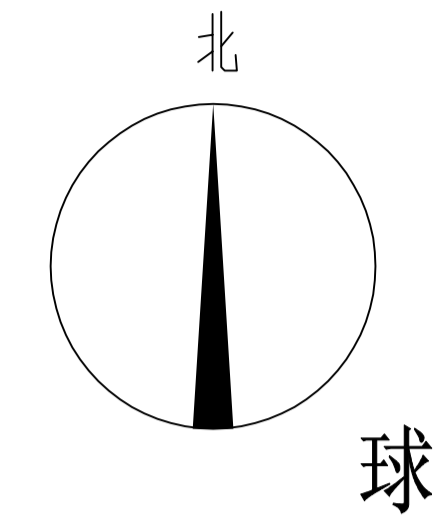

广东粤建设计研究院有限公司 <small>GUANGDONG YUEJIAN DESIGN & RESEARCH INSTITUTE CO., LTD.</small>				建筑工程甲级设计证书号 A144000109 (原编号192456) 城市规划乙级设计证书号 粤城规编第082006号		
批准	陈皓	设计	建设	盱眙县实验中学	工程号	
审核	邓峰	工程	单位	盱眙县实验中学厕所重建项目	专业	建筑
项目负责	邓峰	名称	图		阶段	方案
专业负责	邓峰	内容	纸		版次	第1版
校对	马得宏				图号	规-1
设计	周子桓				日期	2026.05