


图名	照明平面图
比例	1:100
日期	
设计	
审核	




江苏省工程勘察设计出图专用章
江苏省农垦建筑设计有限公司
甲级建筑[101122-5]盖章人
江苏

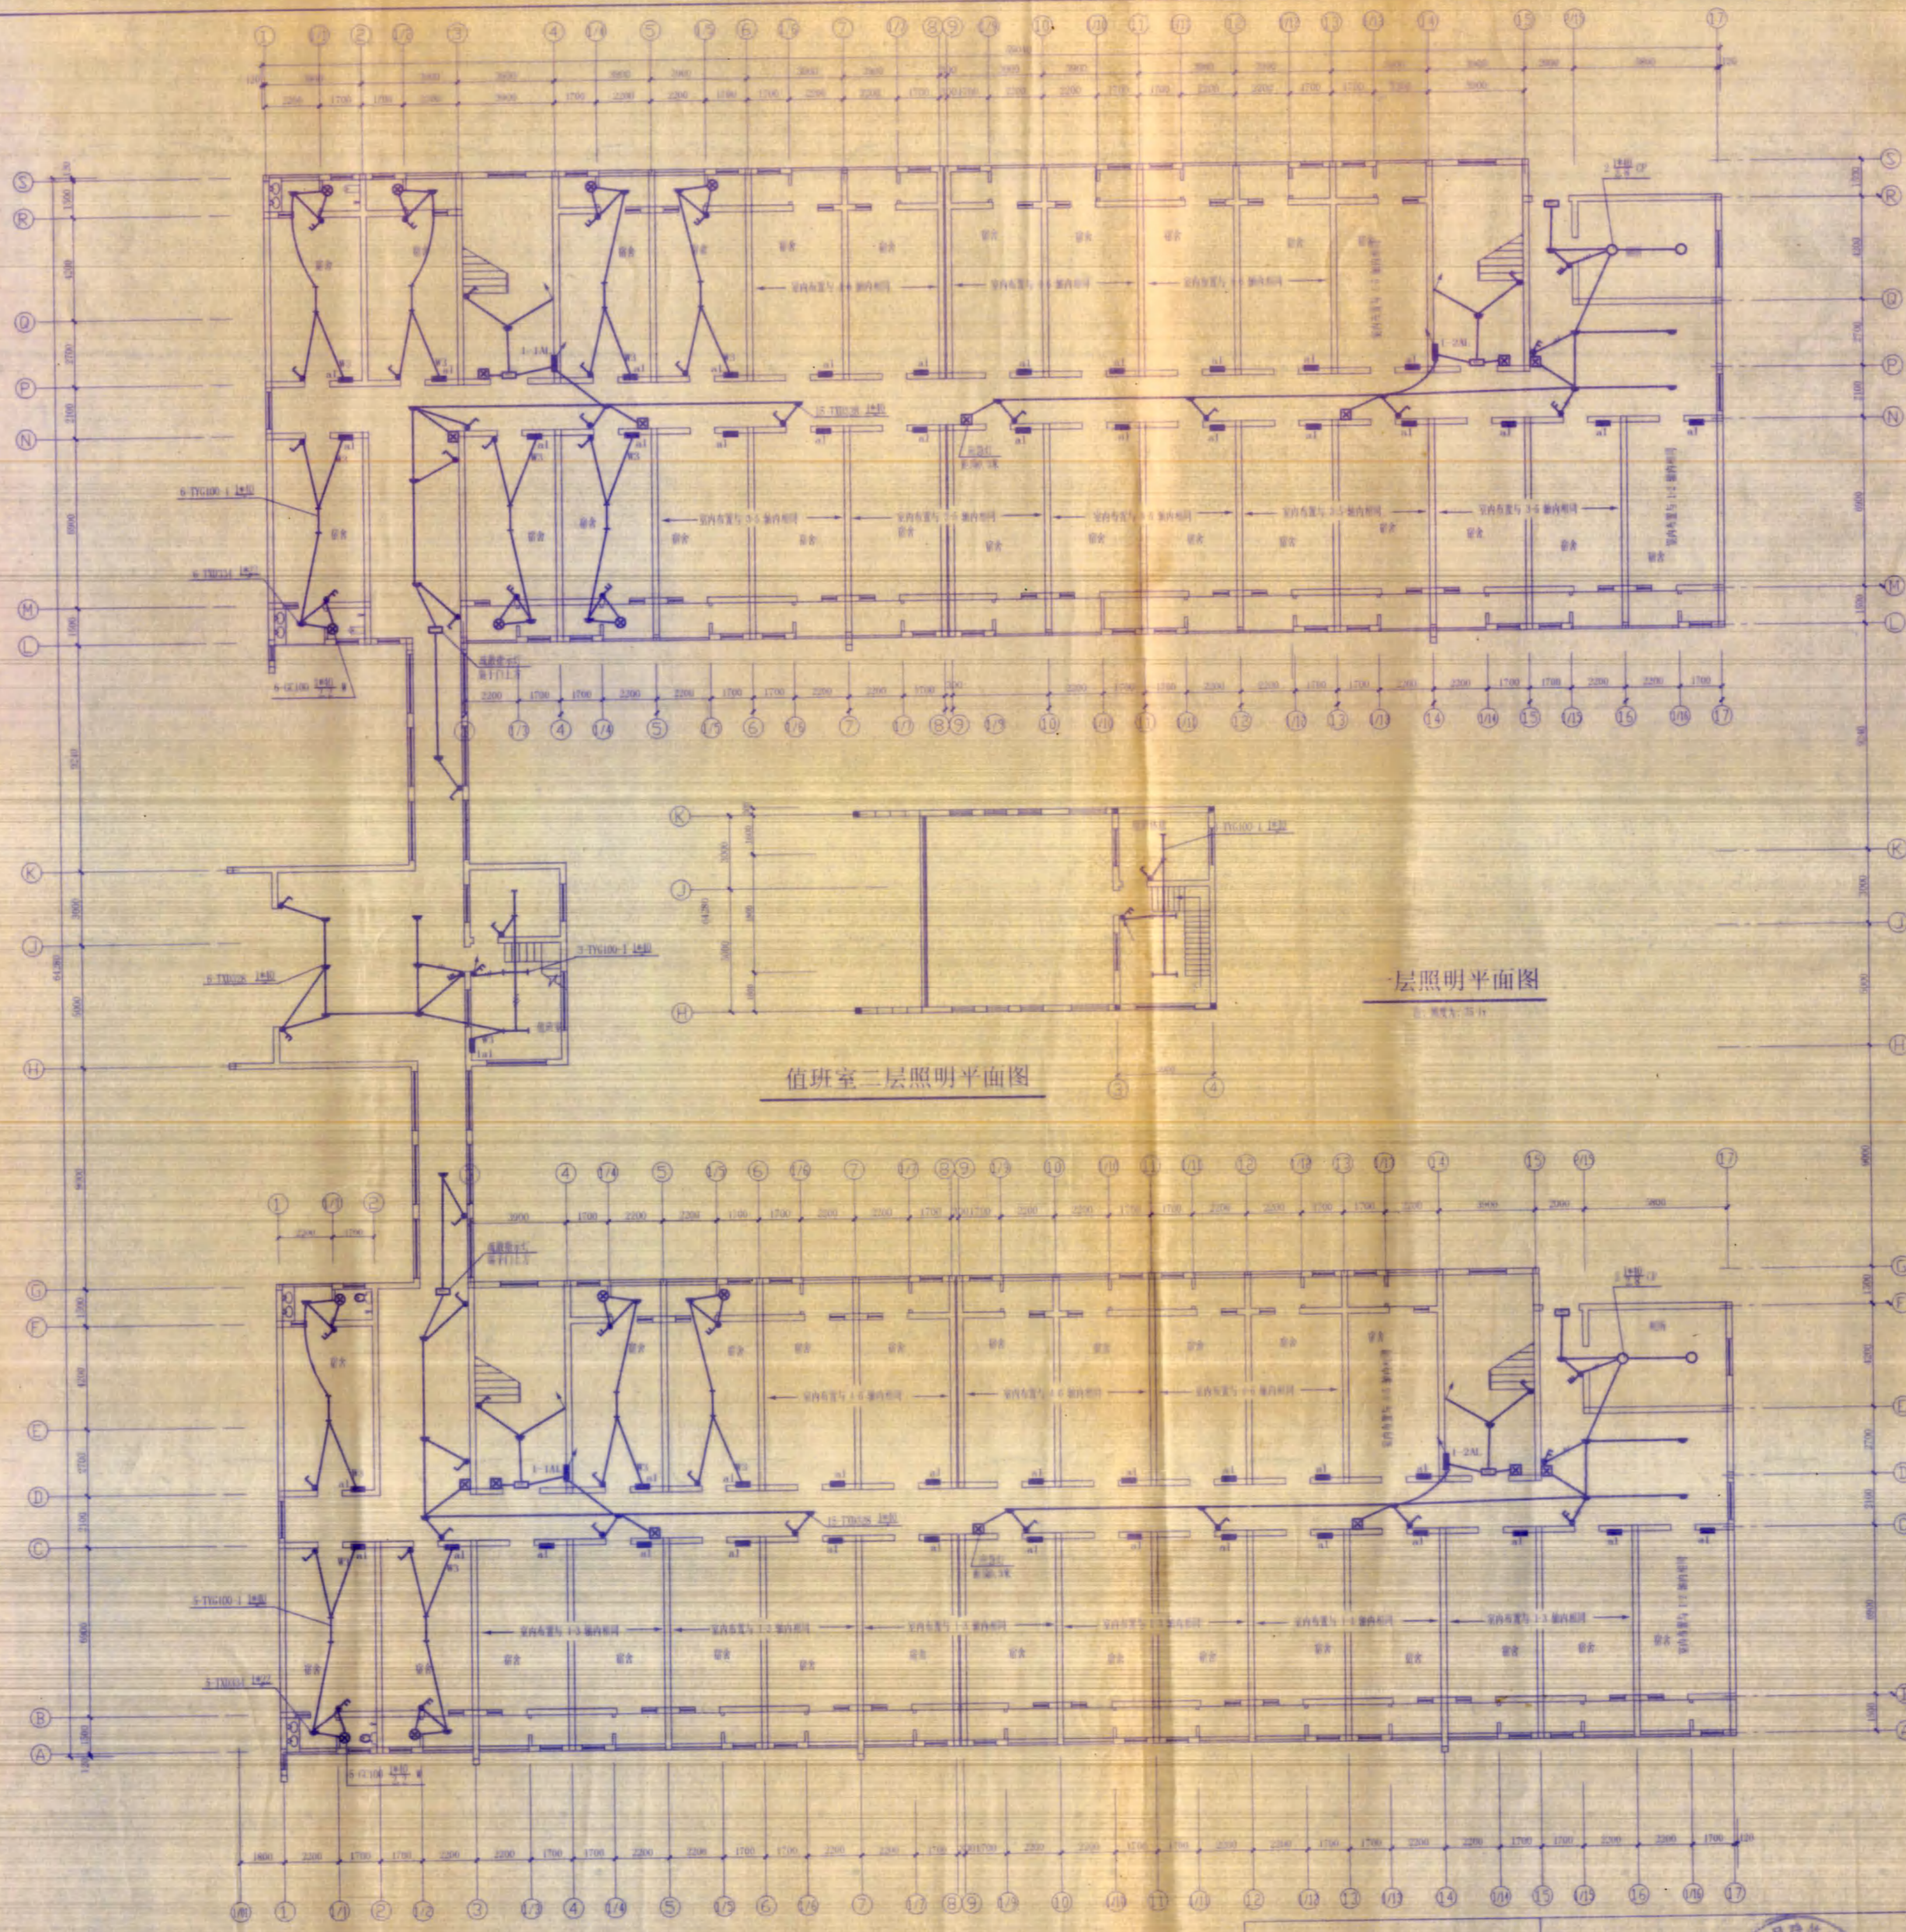

江苏省农垦建筑设计有限公司		建设单位 江苏联合职业技术学院宿迁分校	
注册工程师证书号 101122-5J		工程名称 学生宿舍楼	
设计	专业负责人	设计号	3005073-2
审核	设计	图名	电施
校对	审核	图号	25
项目负责人	日期	页数	205-1

图名	插座平面图
比例	1:100
日期	
设计	
审核	

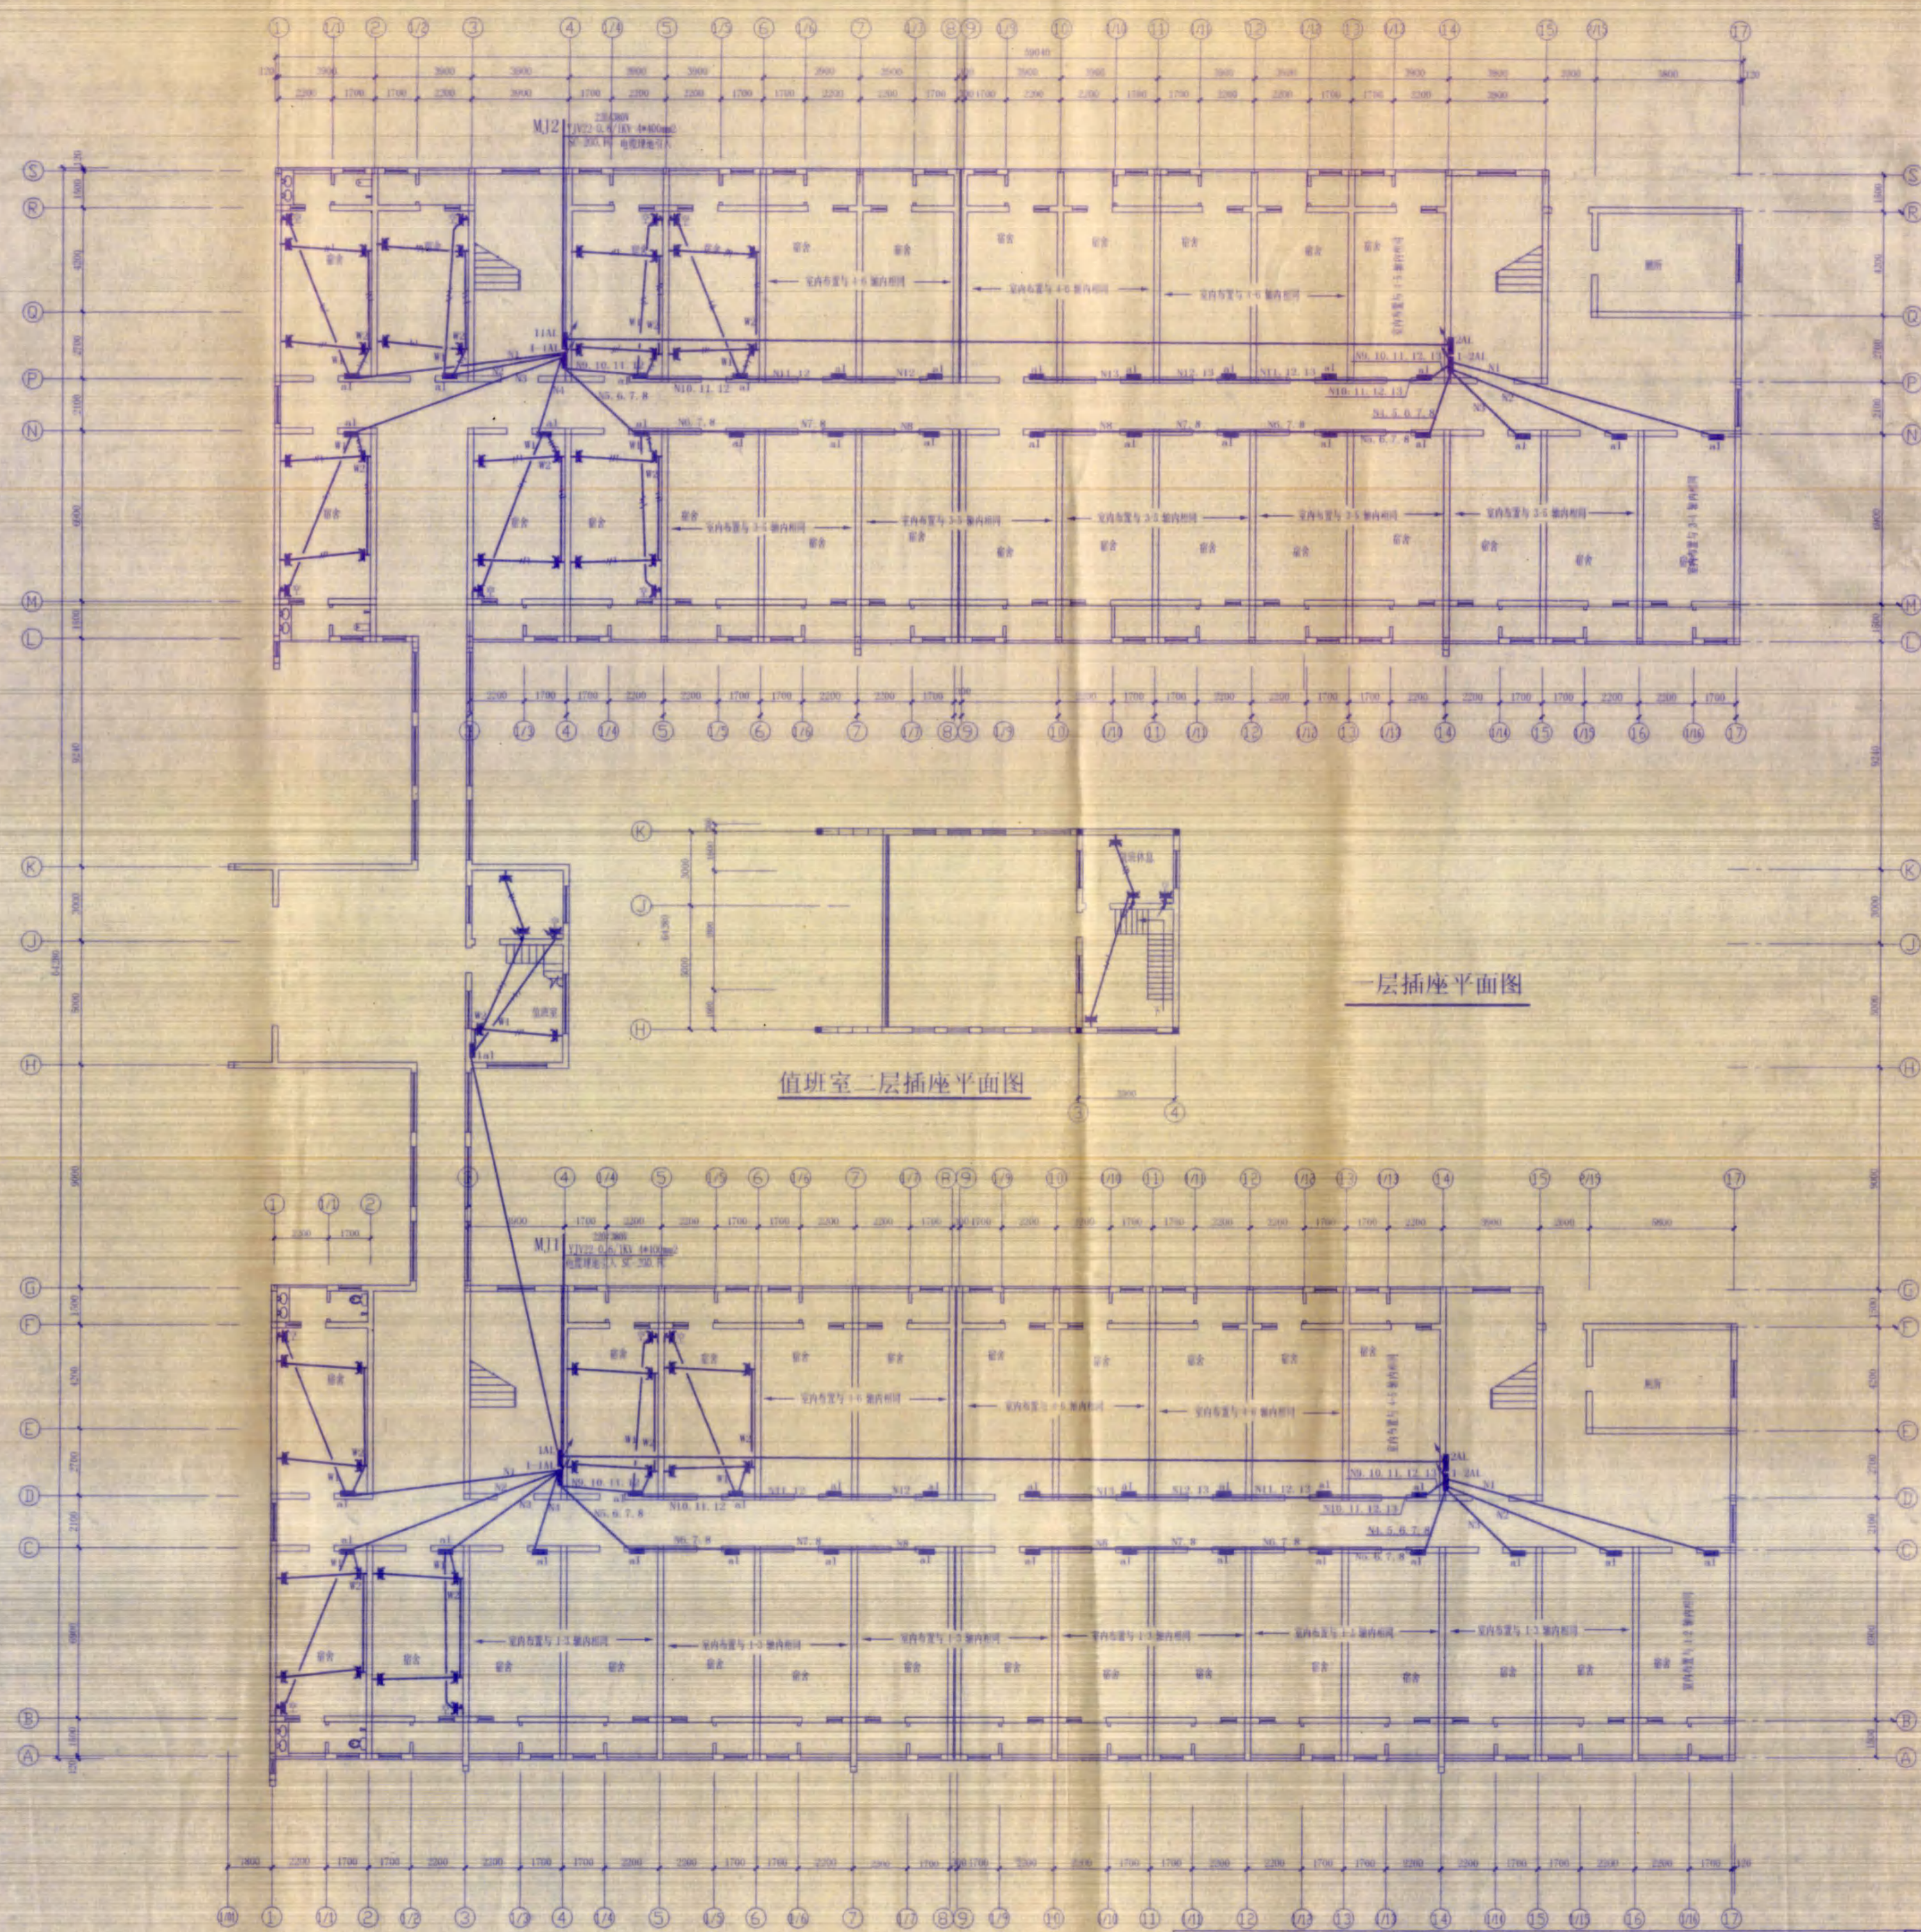

一层插座平面图


值班室二层插座平面图

江苏省工程勘察设计出图专用章
 江苏省农垦建筑设计有限公司
 甲级建筑101122-s 盖章人
 江苏省建设厅苏建科 HA021



江苏省农垦建筑设计有限公司		建设单位	江苏联合职业技术学院宿迁分校
建筑上海设计业证书101122-51		工程名称	学生宿舍楼
设计	张田	专业负责人	
审核	陈成	设计	鲍政
校核	姜文斌	制图	
项目负责人		专业	
设计号	2006073-2	册数	4/4
日期	4/4	日期	2007-1

图名	六层照明平面图
比例	1:1
日期	
设计	
审核	

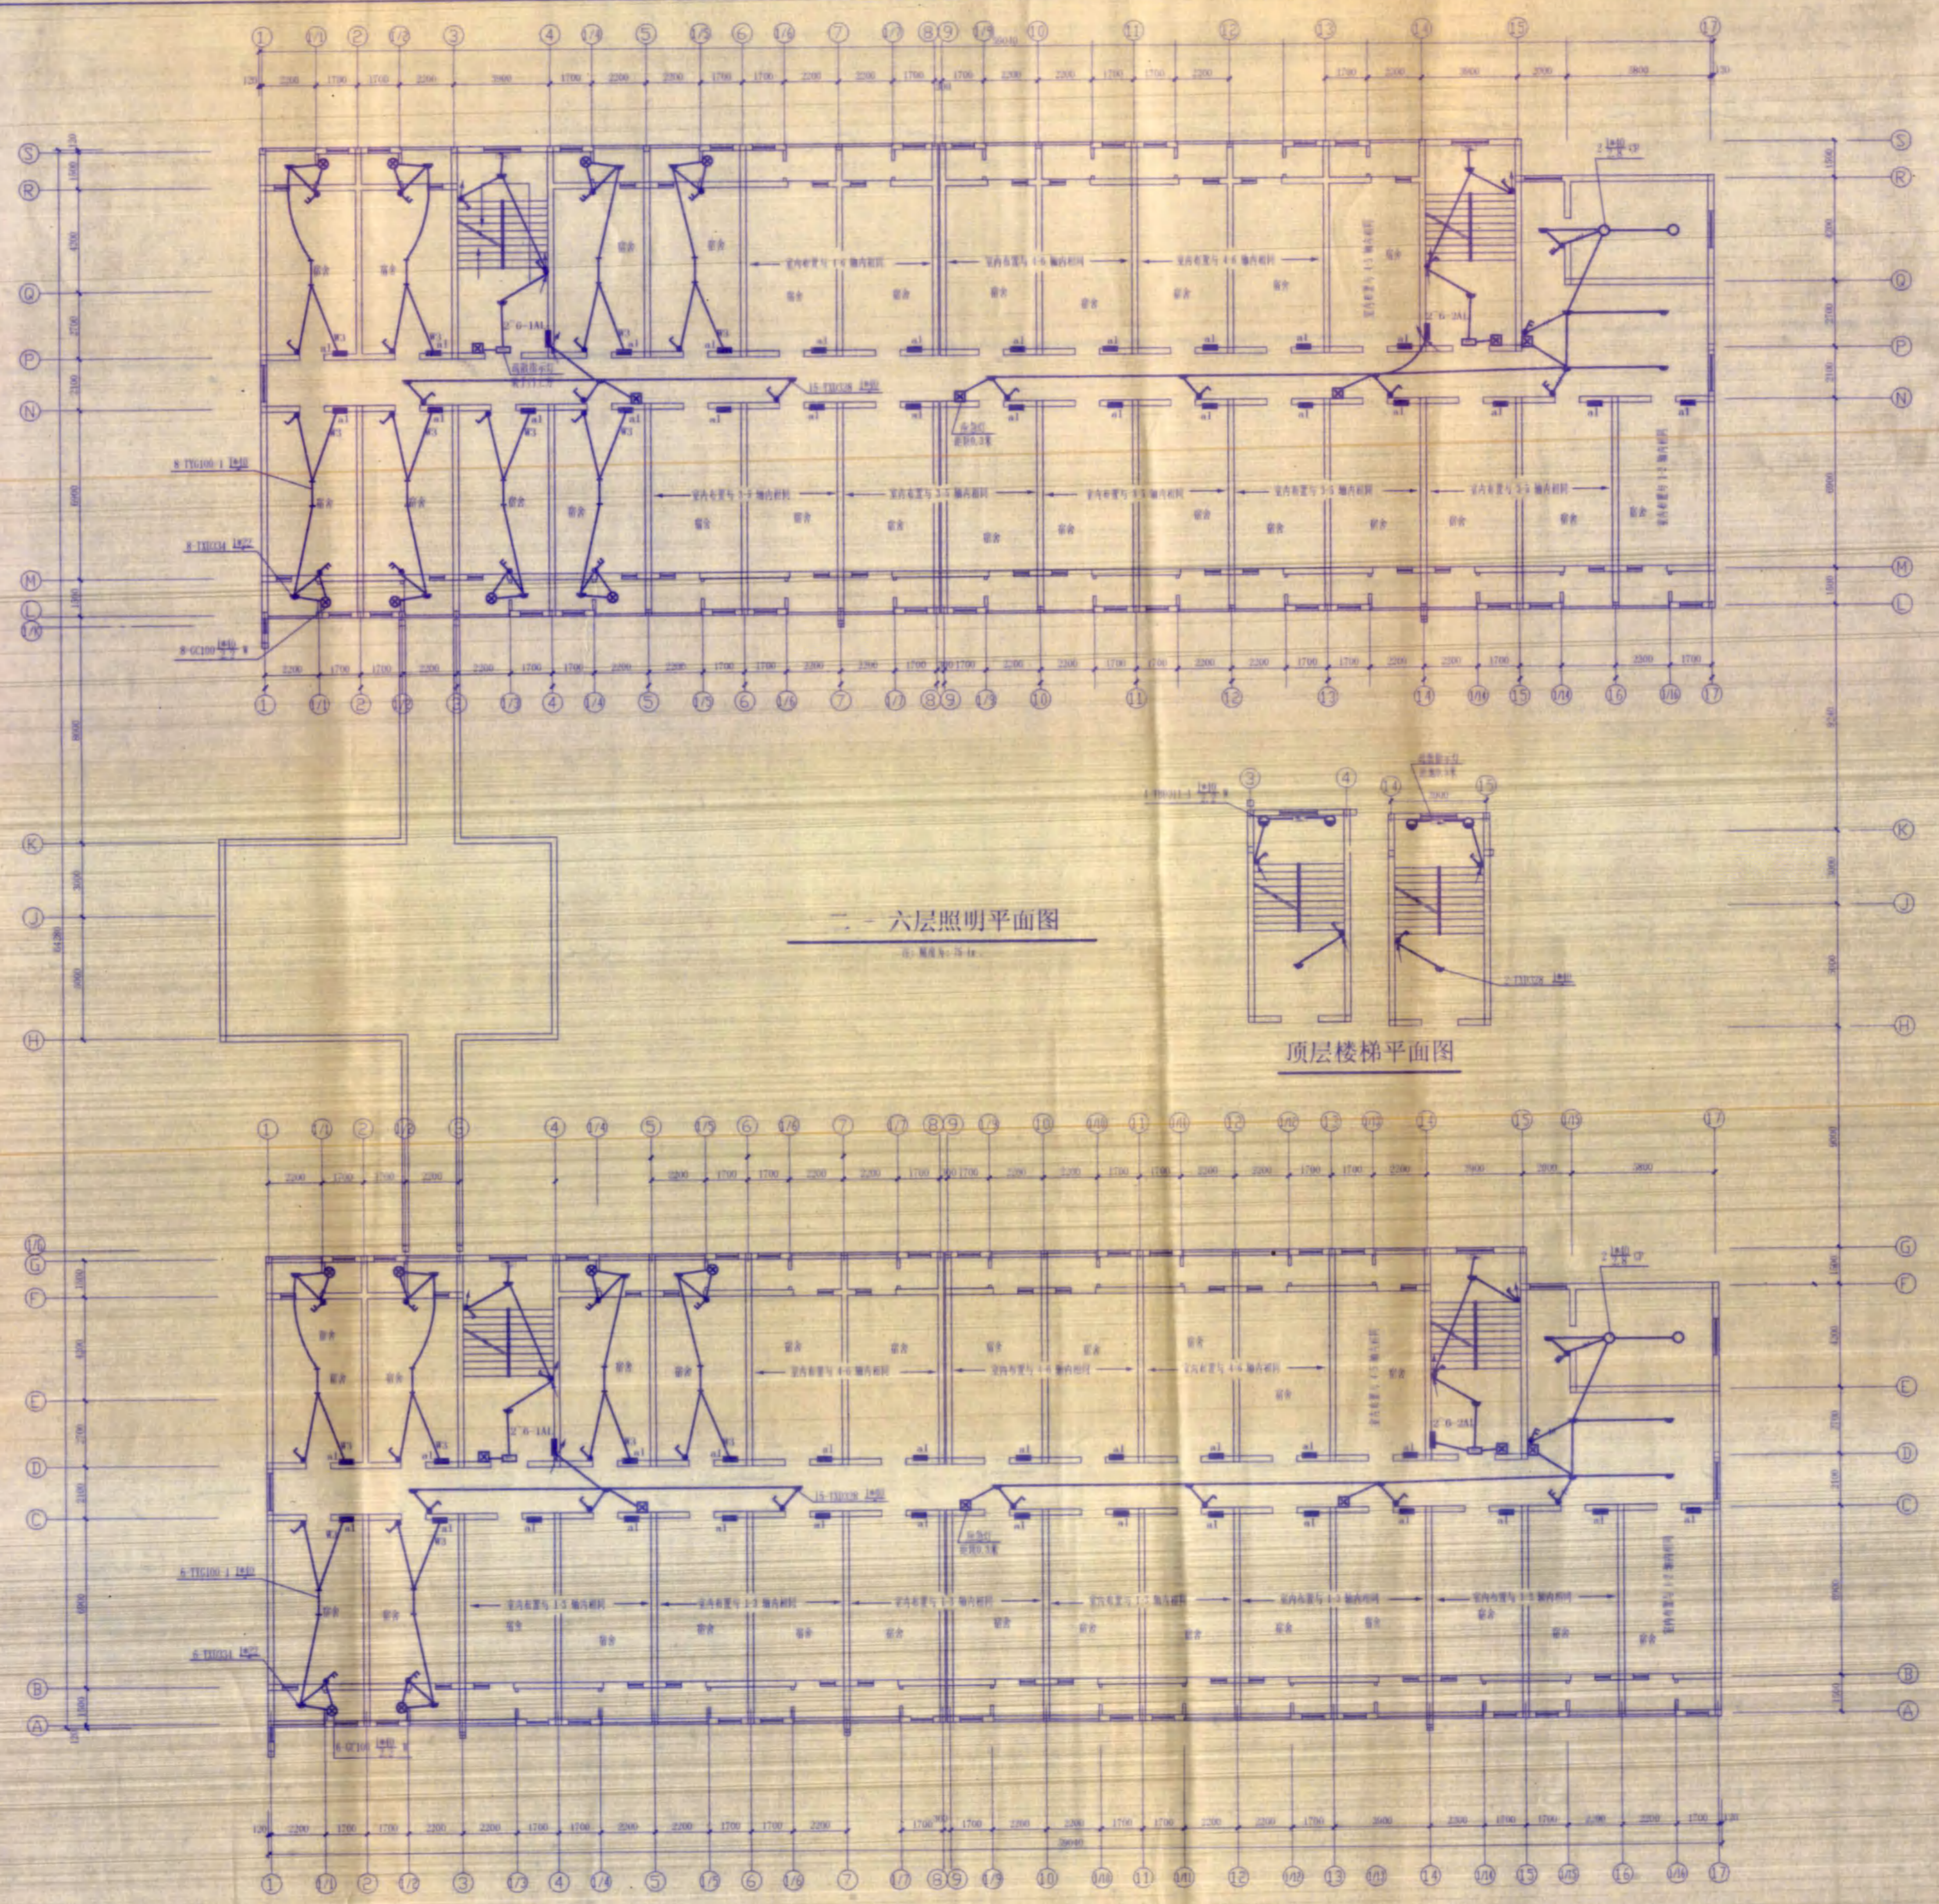


江苏省工程勘察设计出图专用章
 江苏省农垦建筑设计有限公司
 甲级建筑 101122-5
 江 苏 省 工 程 勘 察 设 计 有 限 公 司
 JIANGSU PROVINCE ENGINEERING SURVEYING AND DESIGNING CO., LTD.



江苏省农垦建筑设计有限公司		建设单位	江苏省农业职业技术学院迁建分院
江苏省工程勘察设计有限公司		工程名称	学生宿舍楼
设计	张俊	设计号	2006070-2
审核	张俊	审核	张俊
校对	张俊	图号	307
制图	张俊	日期	2007-1

给排水	暖通
电气	弱电

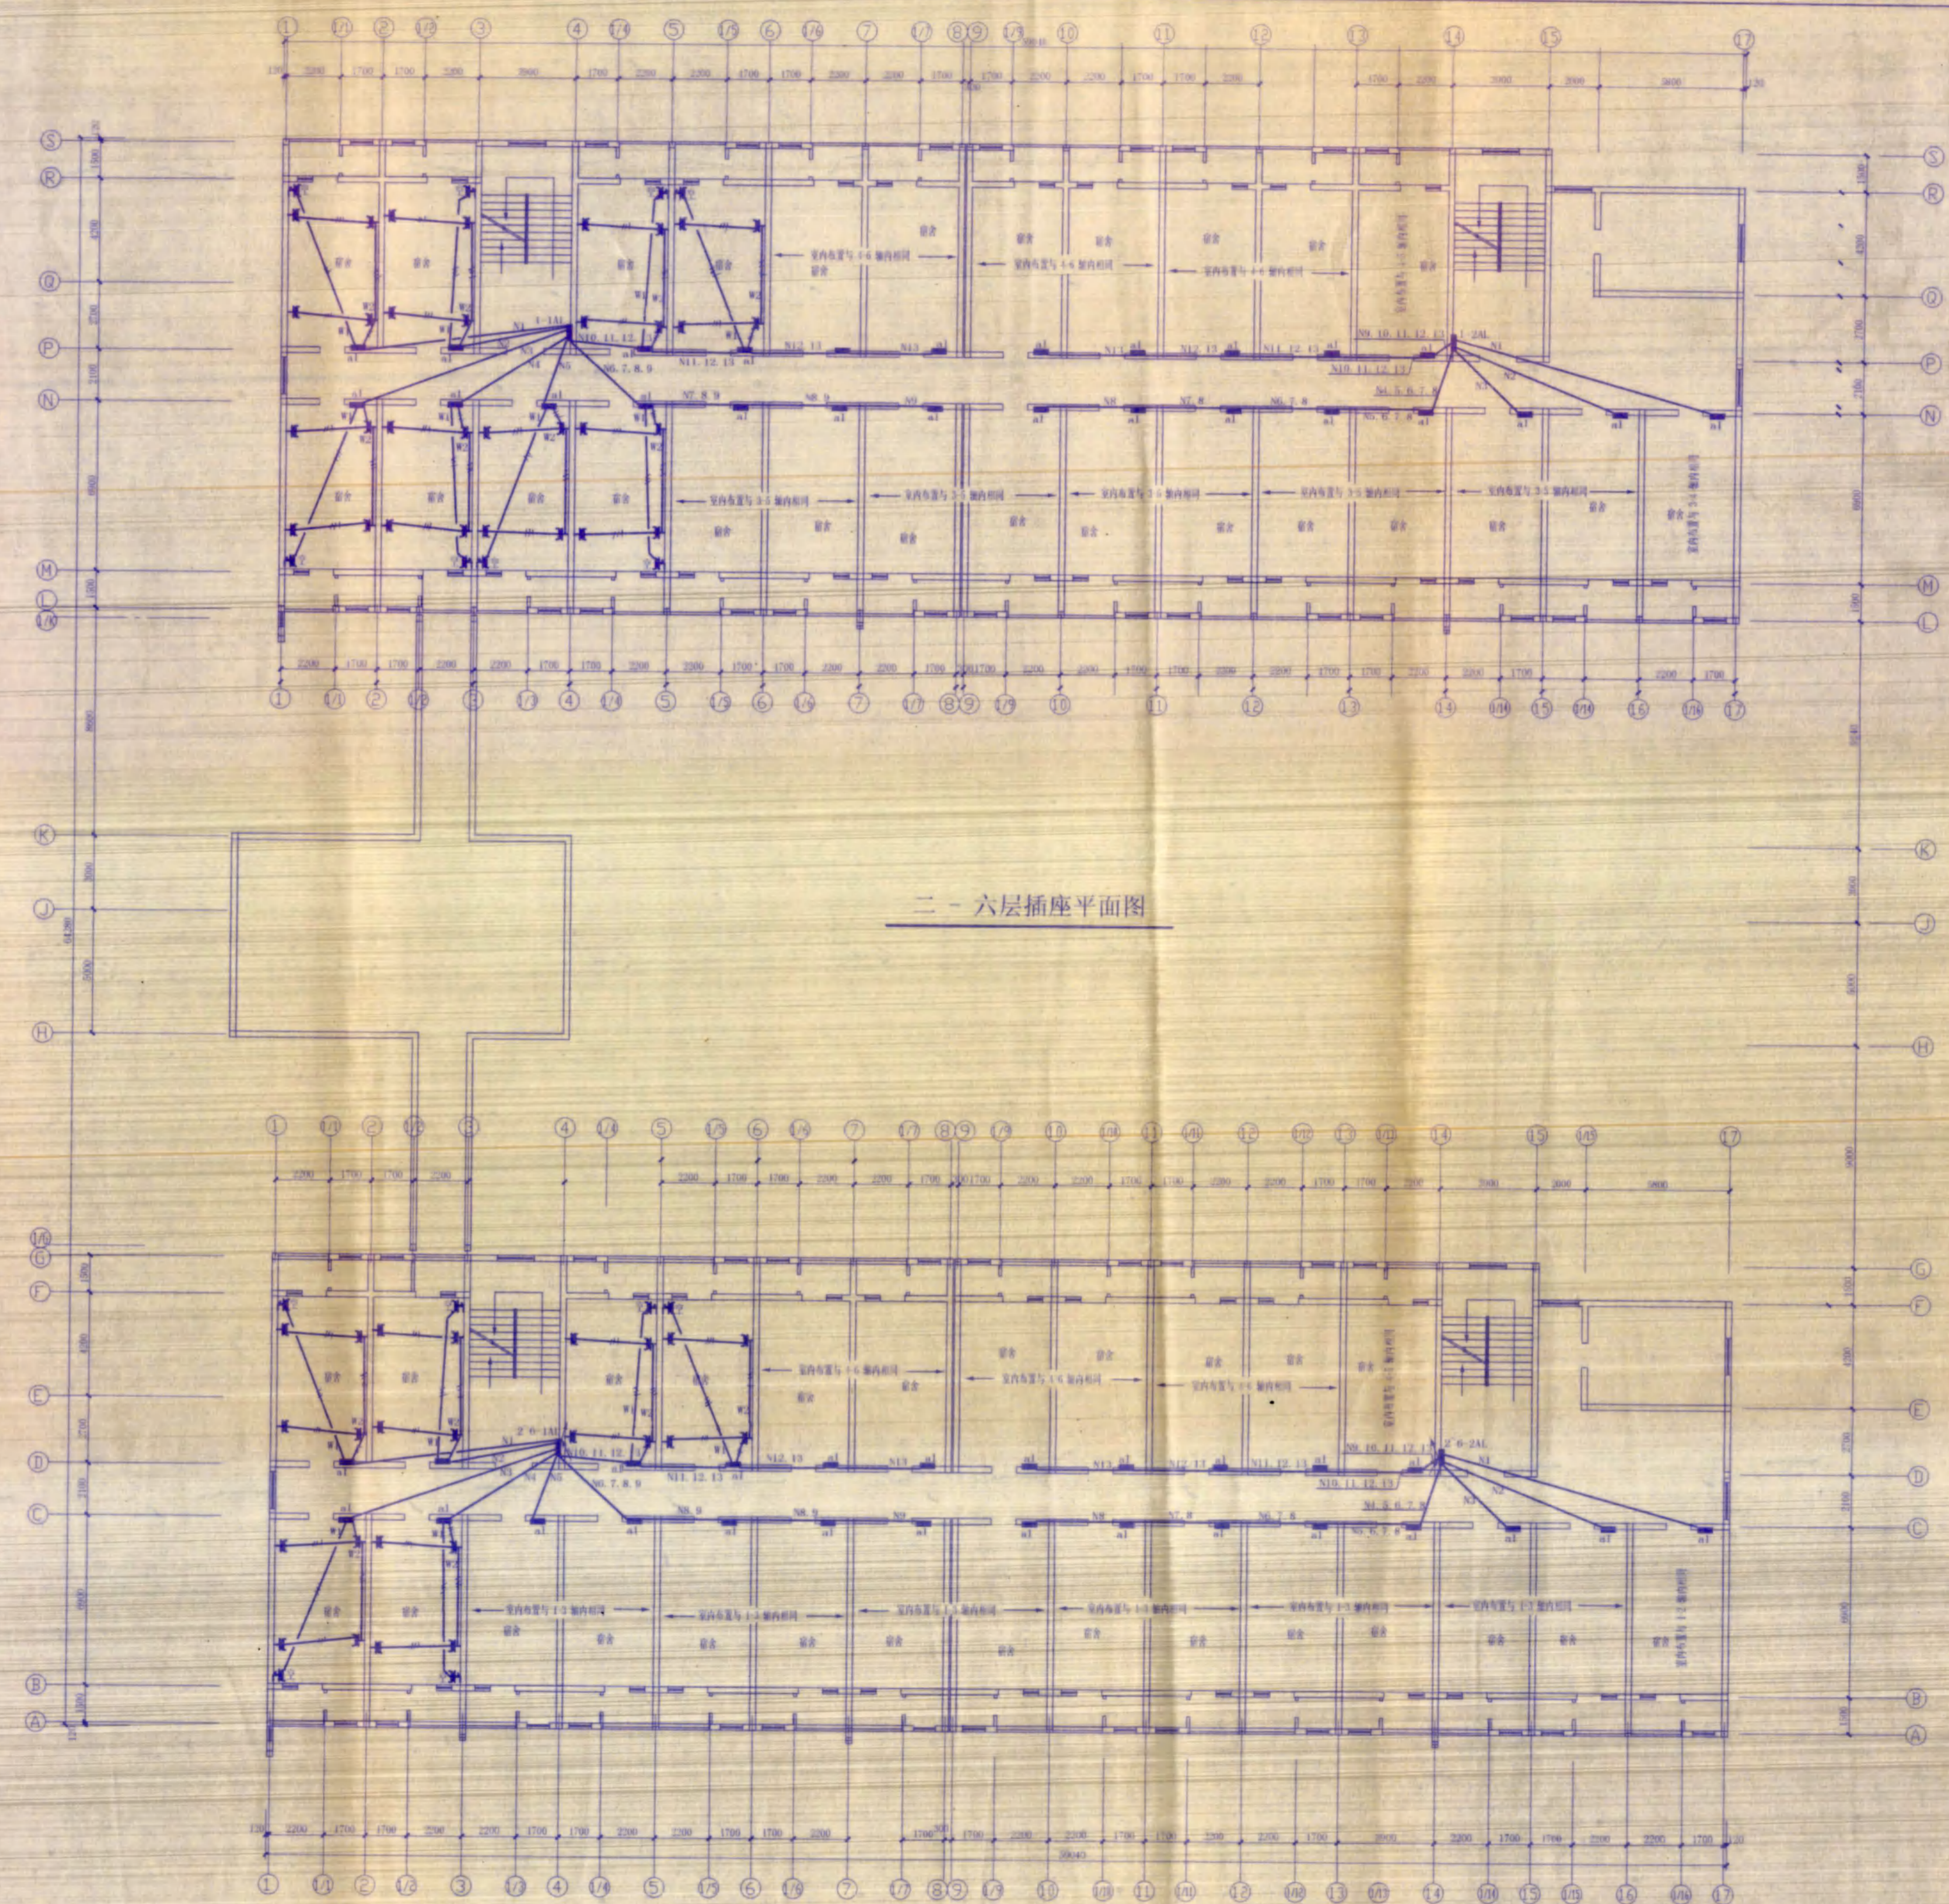

二 - 六层插座平面图


江苏省工程勘察设计院
江苏省农垦建筑设计有限公司
甲级建筑 101122-5
设计人: 吴文斌
审核人: 吴文斌
日期: 2009.11.12



江苏省农垦建筑设计有限公司
建设单位: 江苏联合职业技术学院宿迁经贸分院
工程名称: 学生宿舍楼
设计号: 2009073-2
设计: 吴文斌
审核: 吴文斌
日期: 2009.11.12

设计号	2009073-2
图号	2009-1
日期	2009.11.12

图名	图号
设计	审核
日期	比例

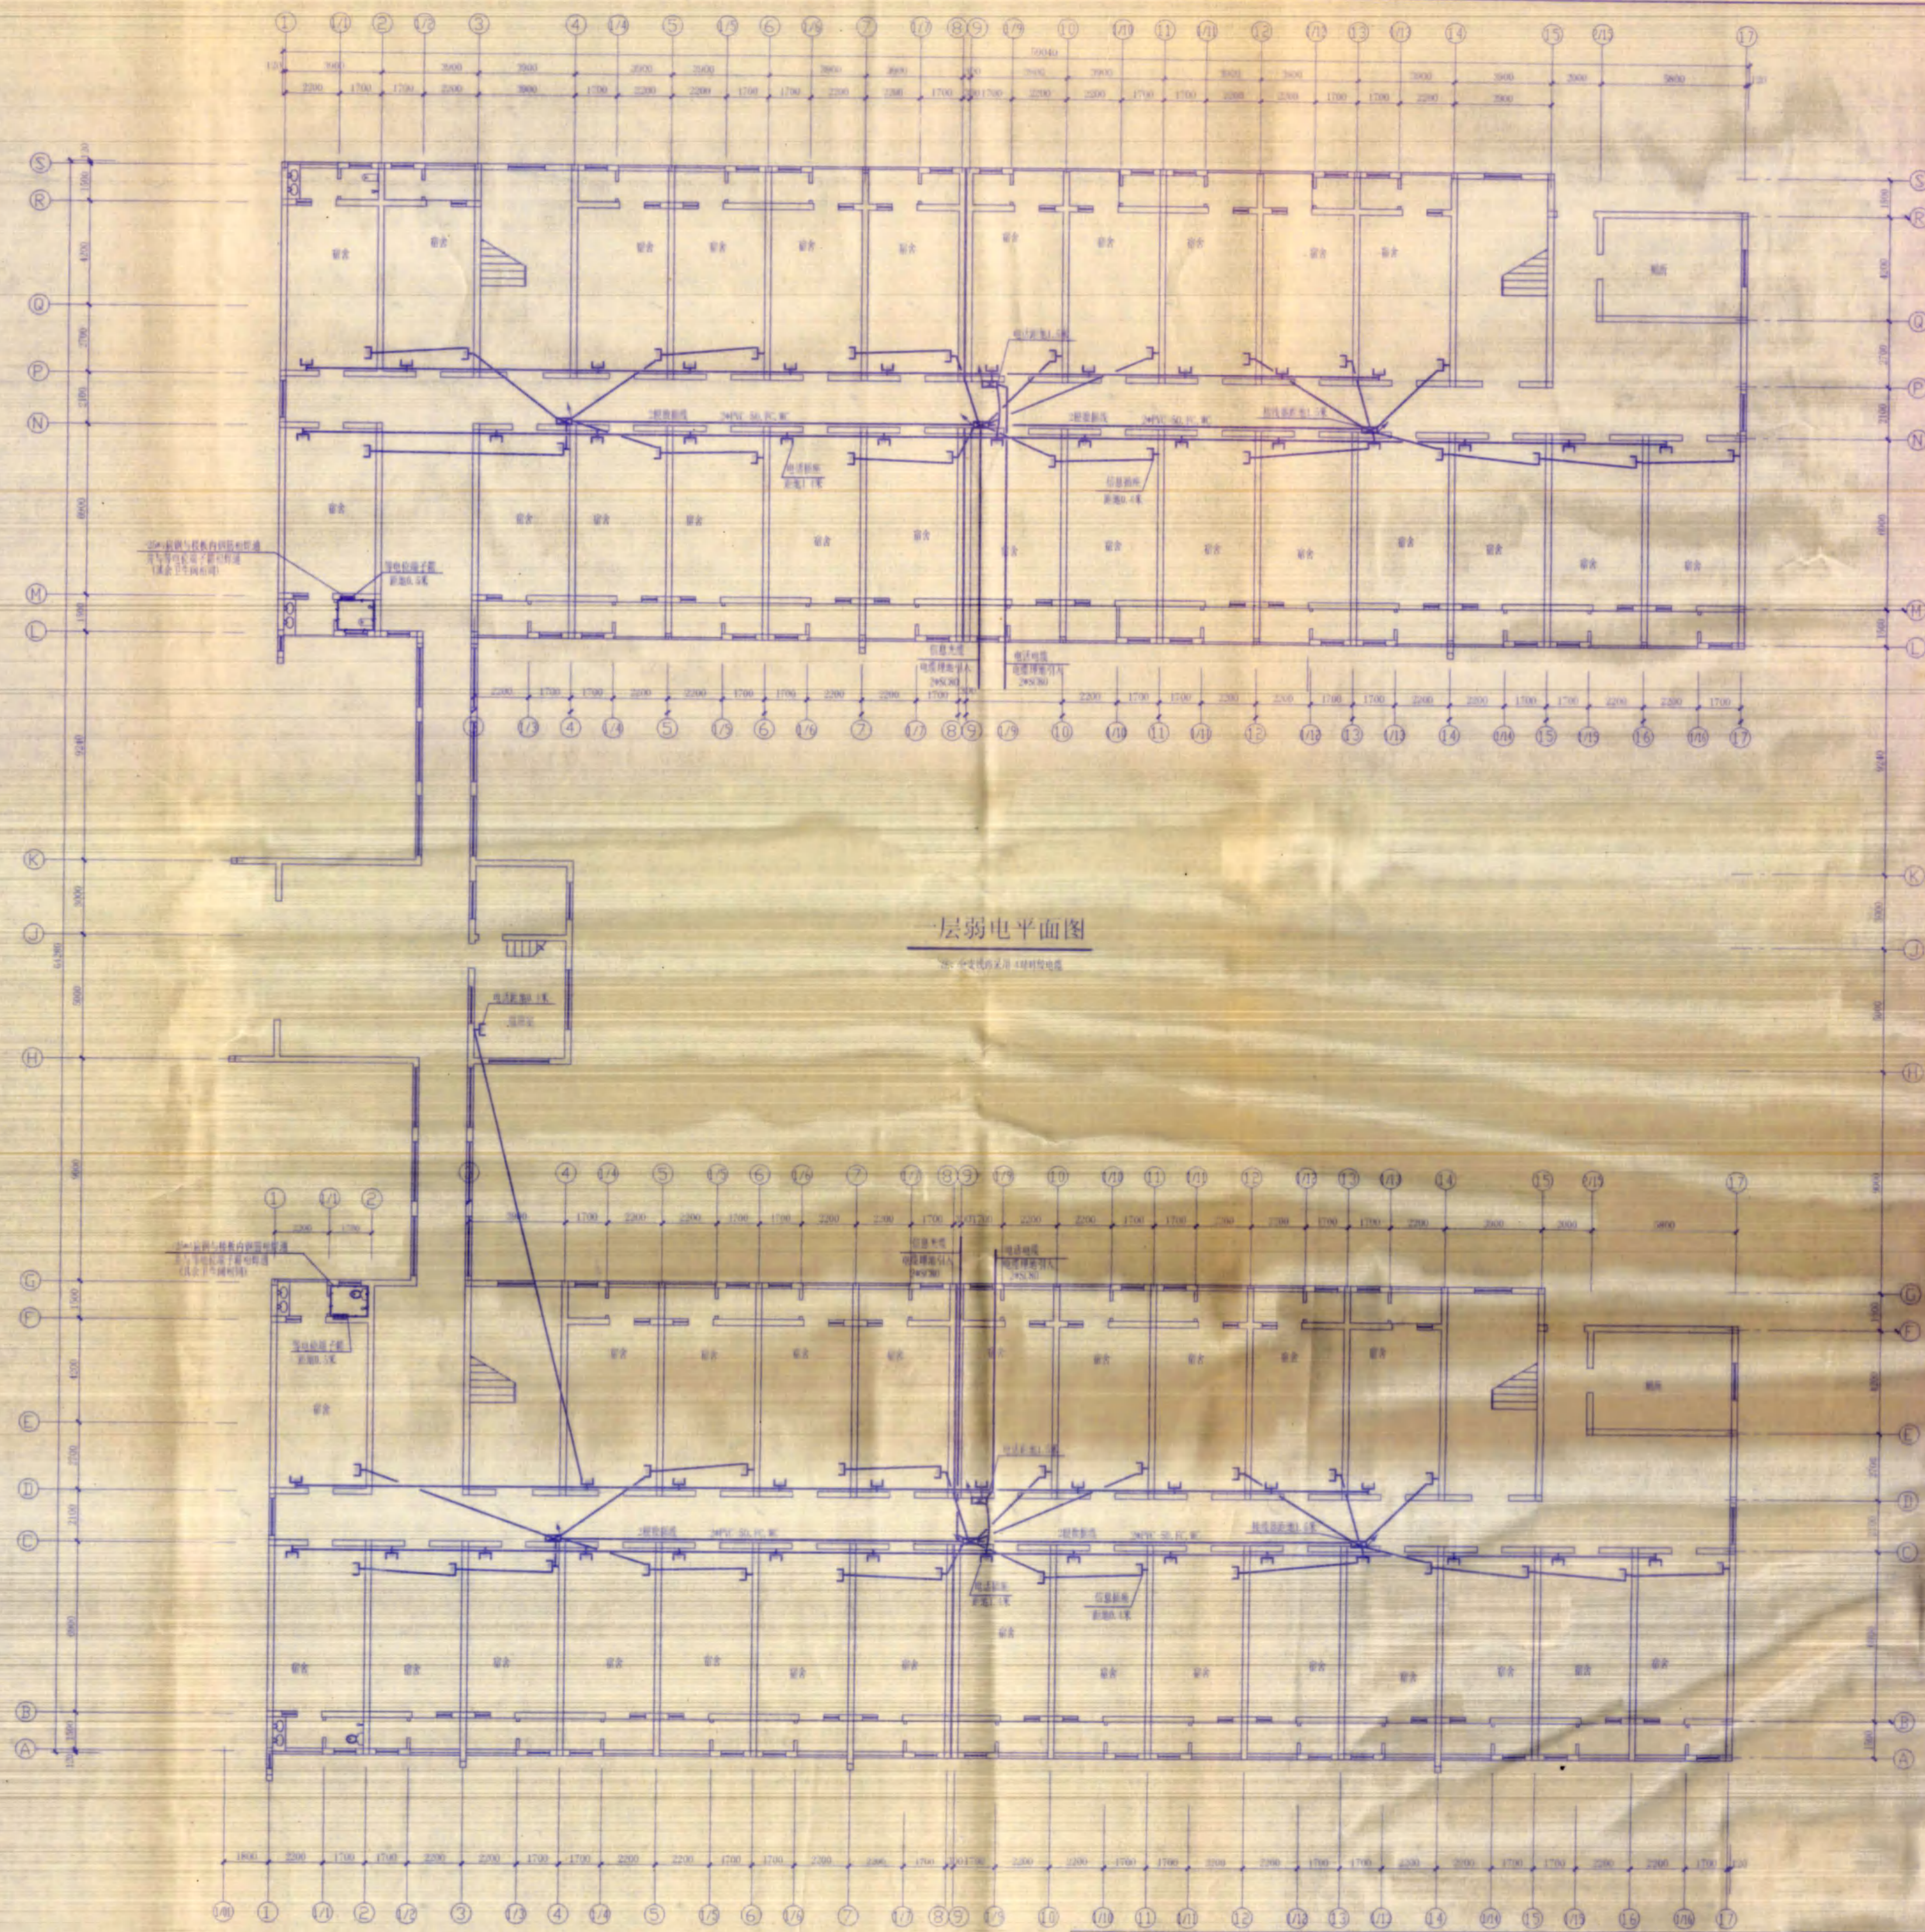

一层弱电平面图
弱电系统图


江苏省工程勘察设计出图专用章
江苏省农垦建筑设计有限公司
甲级建筑 101122-S
江苏省



江苏省农垦建筑设计有限公司		江苏省联合职业技术学院宿迁分校	
建筑工程专业 101122-S3		工程名称 学生宿舍楼	
设计	李强	审核	张效
校对	姜北	制图	
设计负责人	李强	专业	

设计号	20080722
图名	电气
图号	7/9
日期	2007-1

图例	说明
—	强电
—	弱电

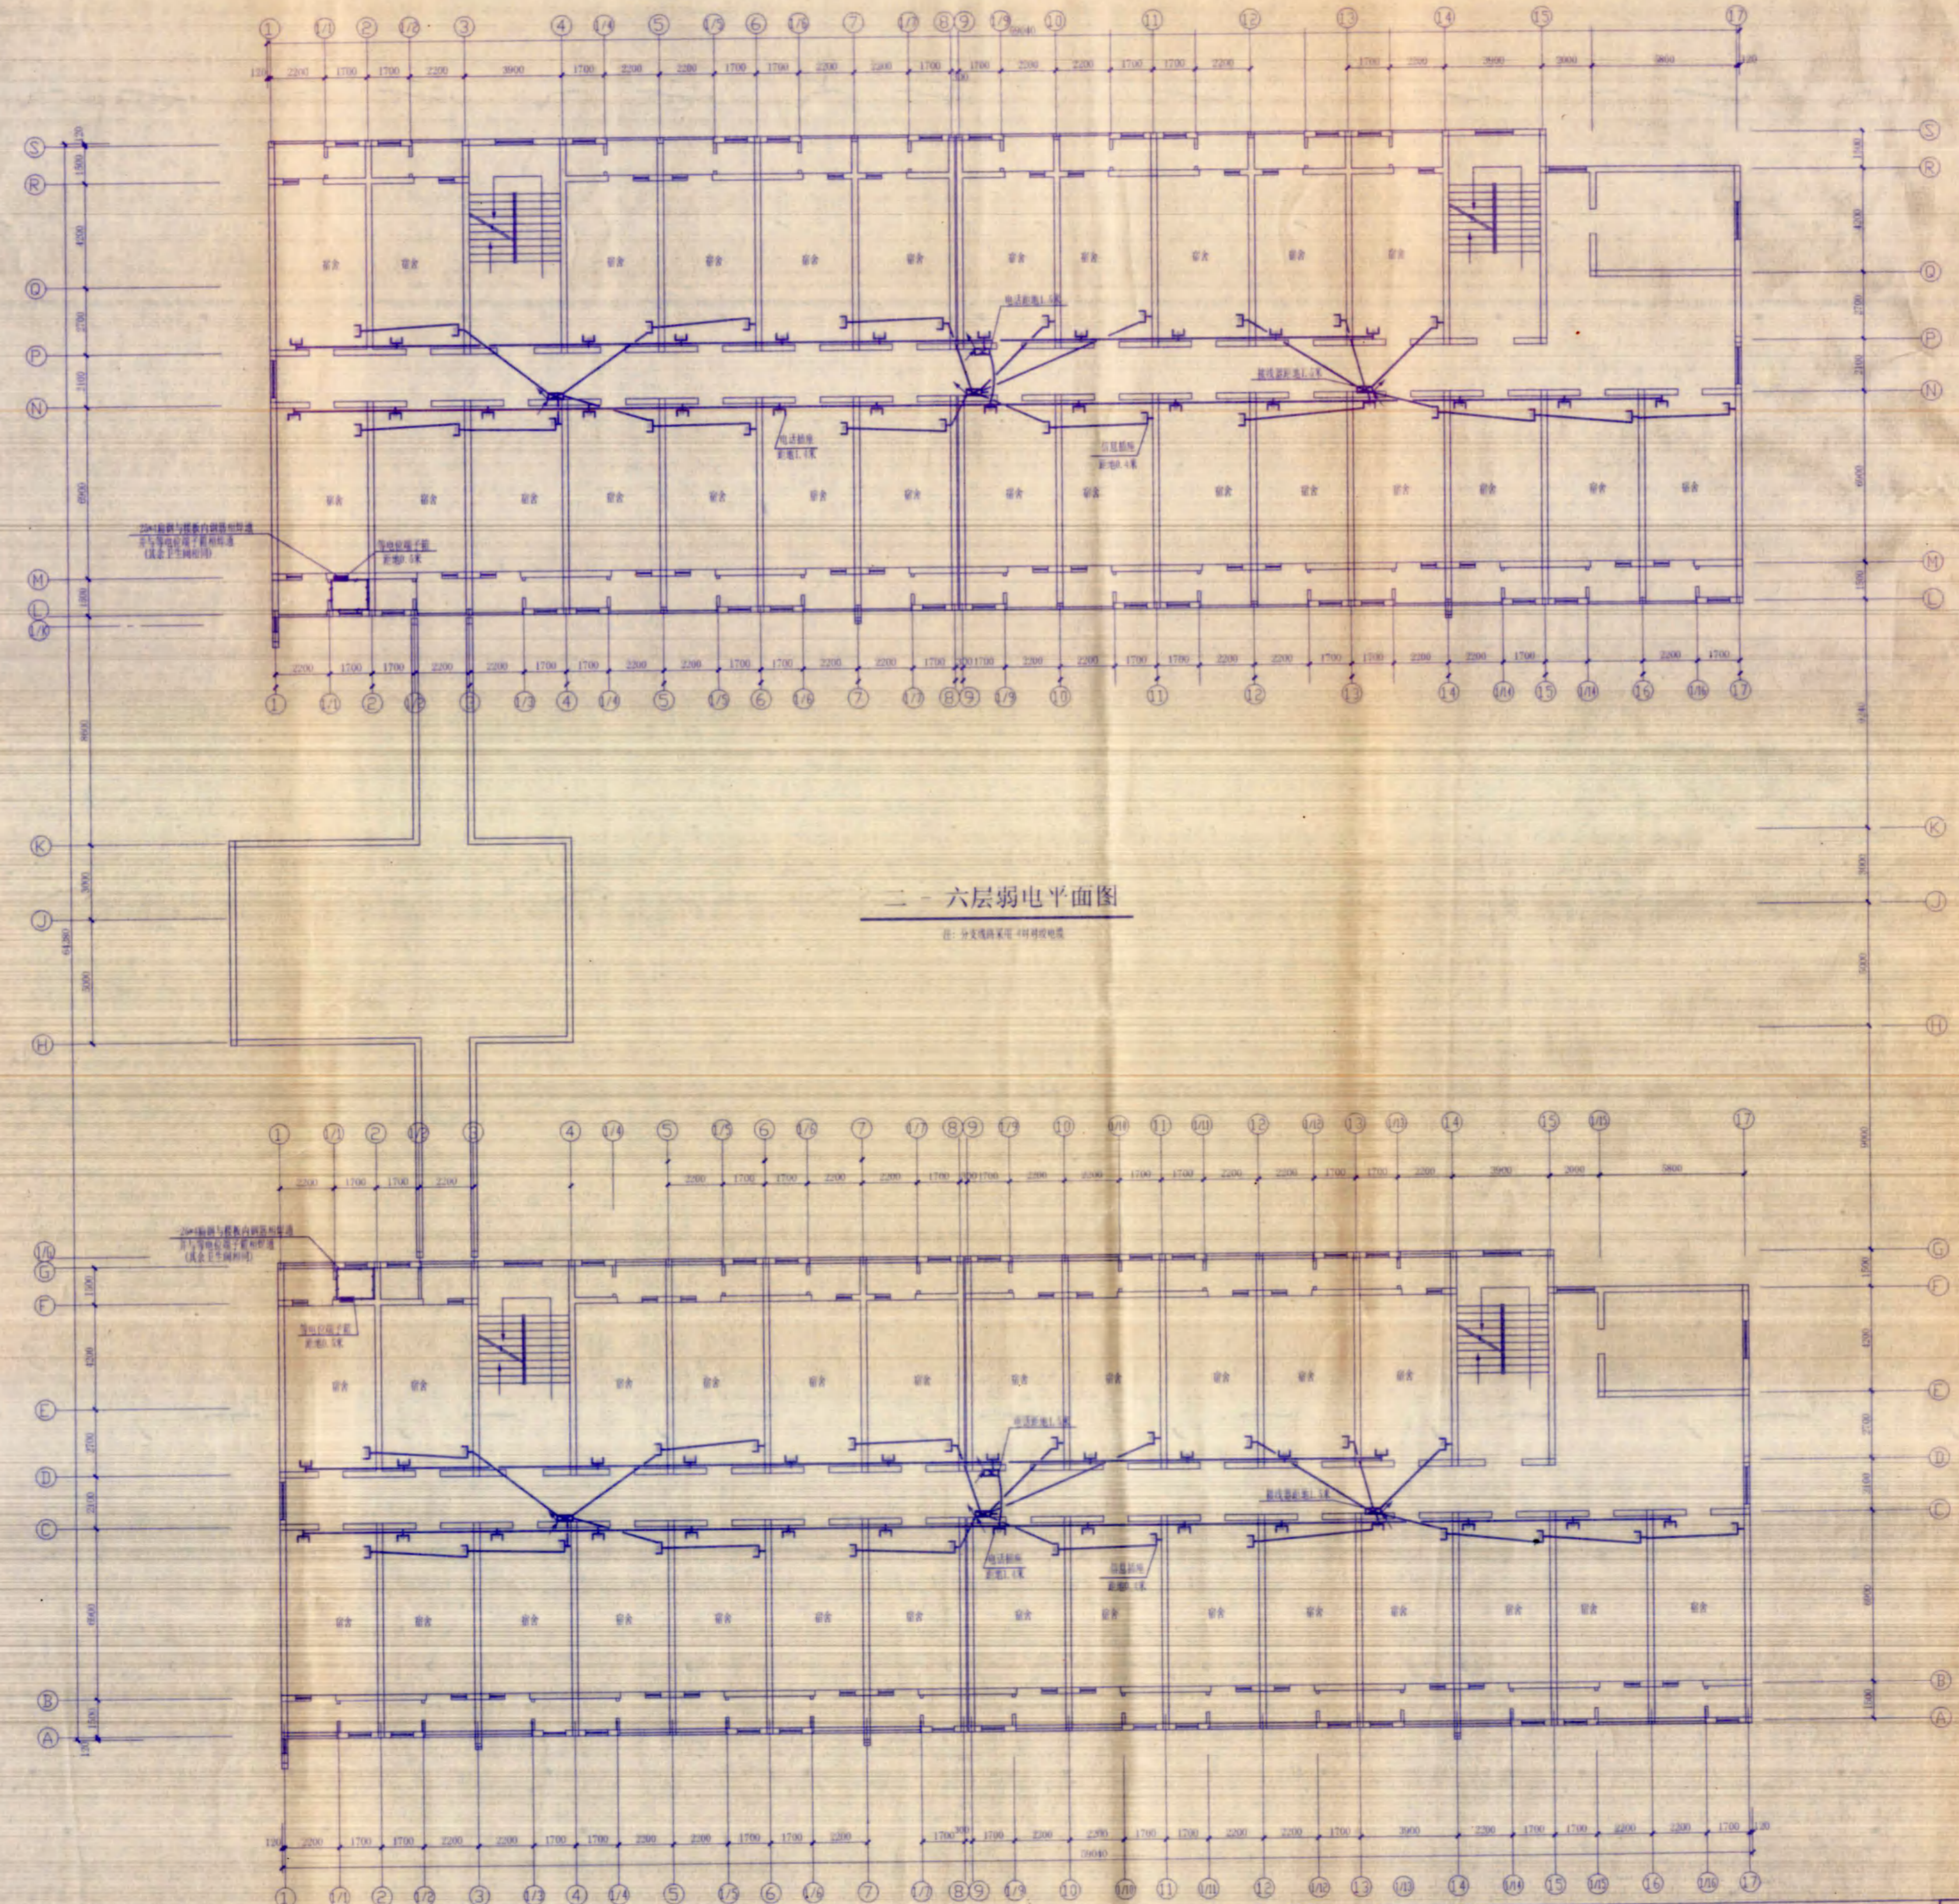

二 - 六层弱电平面图
注：分支线路详见《弱电系统图》


江苏省建筑设计研究院
江苏省建筑设计研究院
甲级资质 101122-S1
江苏省建筑设计研究院 44021



江苏省农垦建筑设计有限公司	
设计人	姜志华
审核人	姜志华
专业负责人	姜志华

建设单位	江苏联合职业技术学院宿迁分校
工程名称	学生宿舍楼
设计号	JK0307-2
图号	强电
日期	2007-1

图名	防雷接地平面布置图
比例	1:100
日期	
设计	
审核	

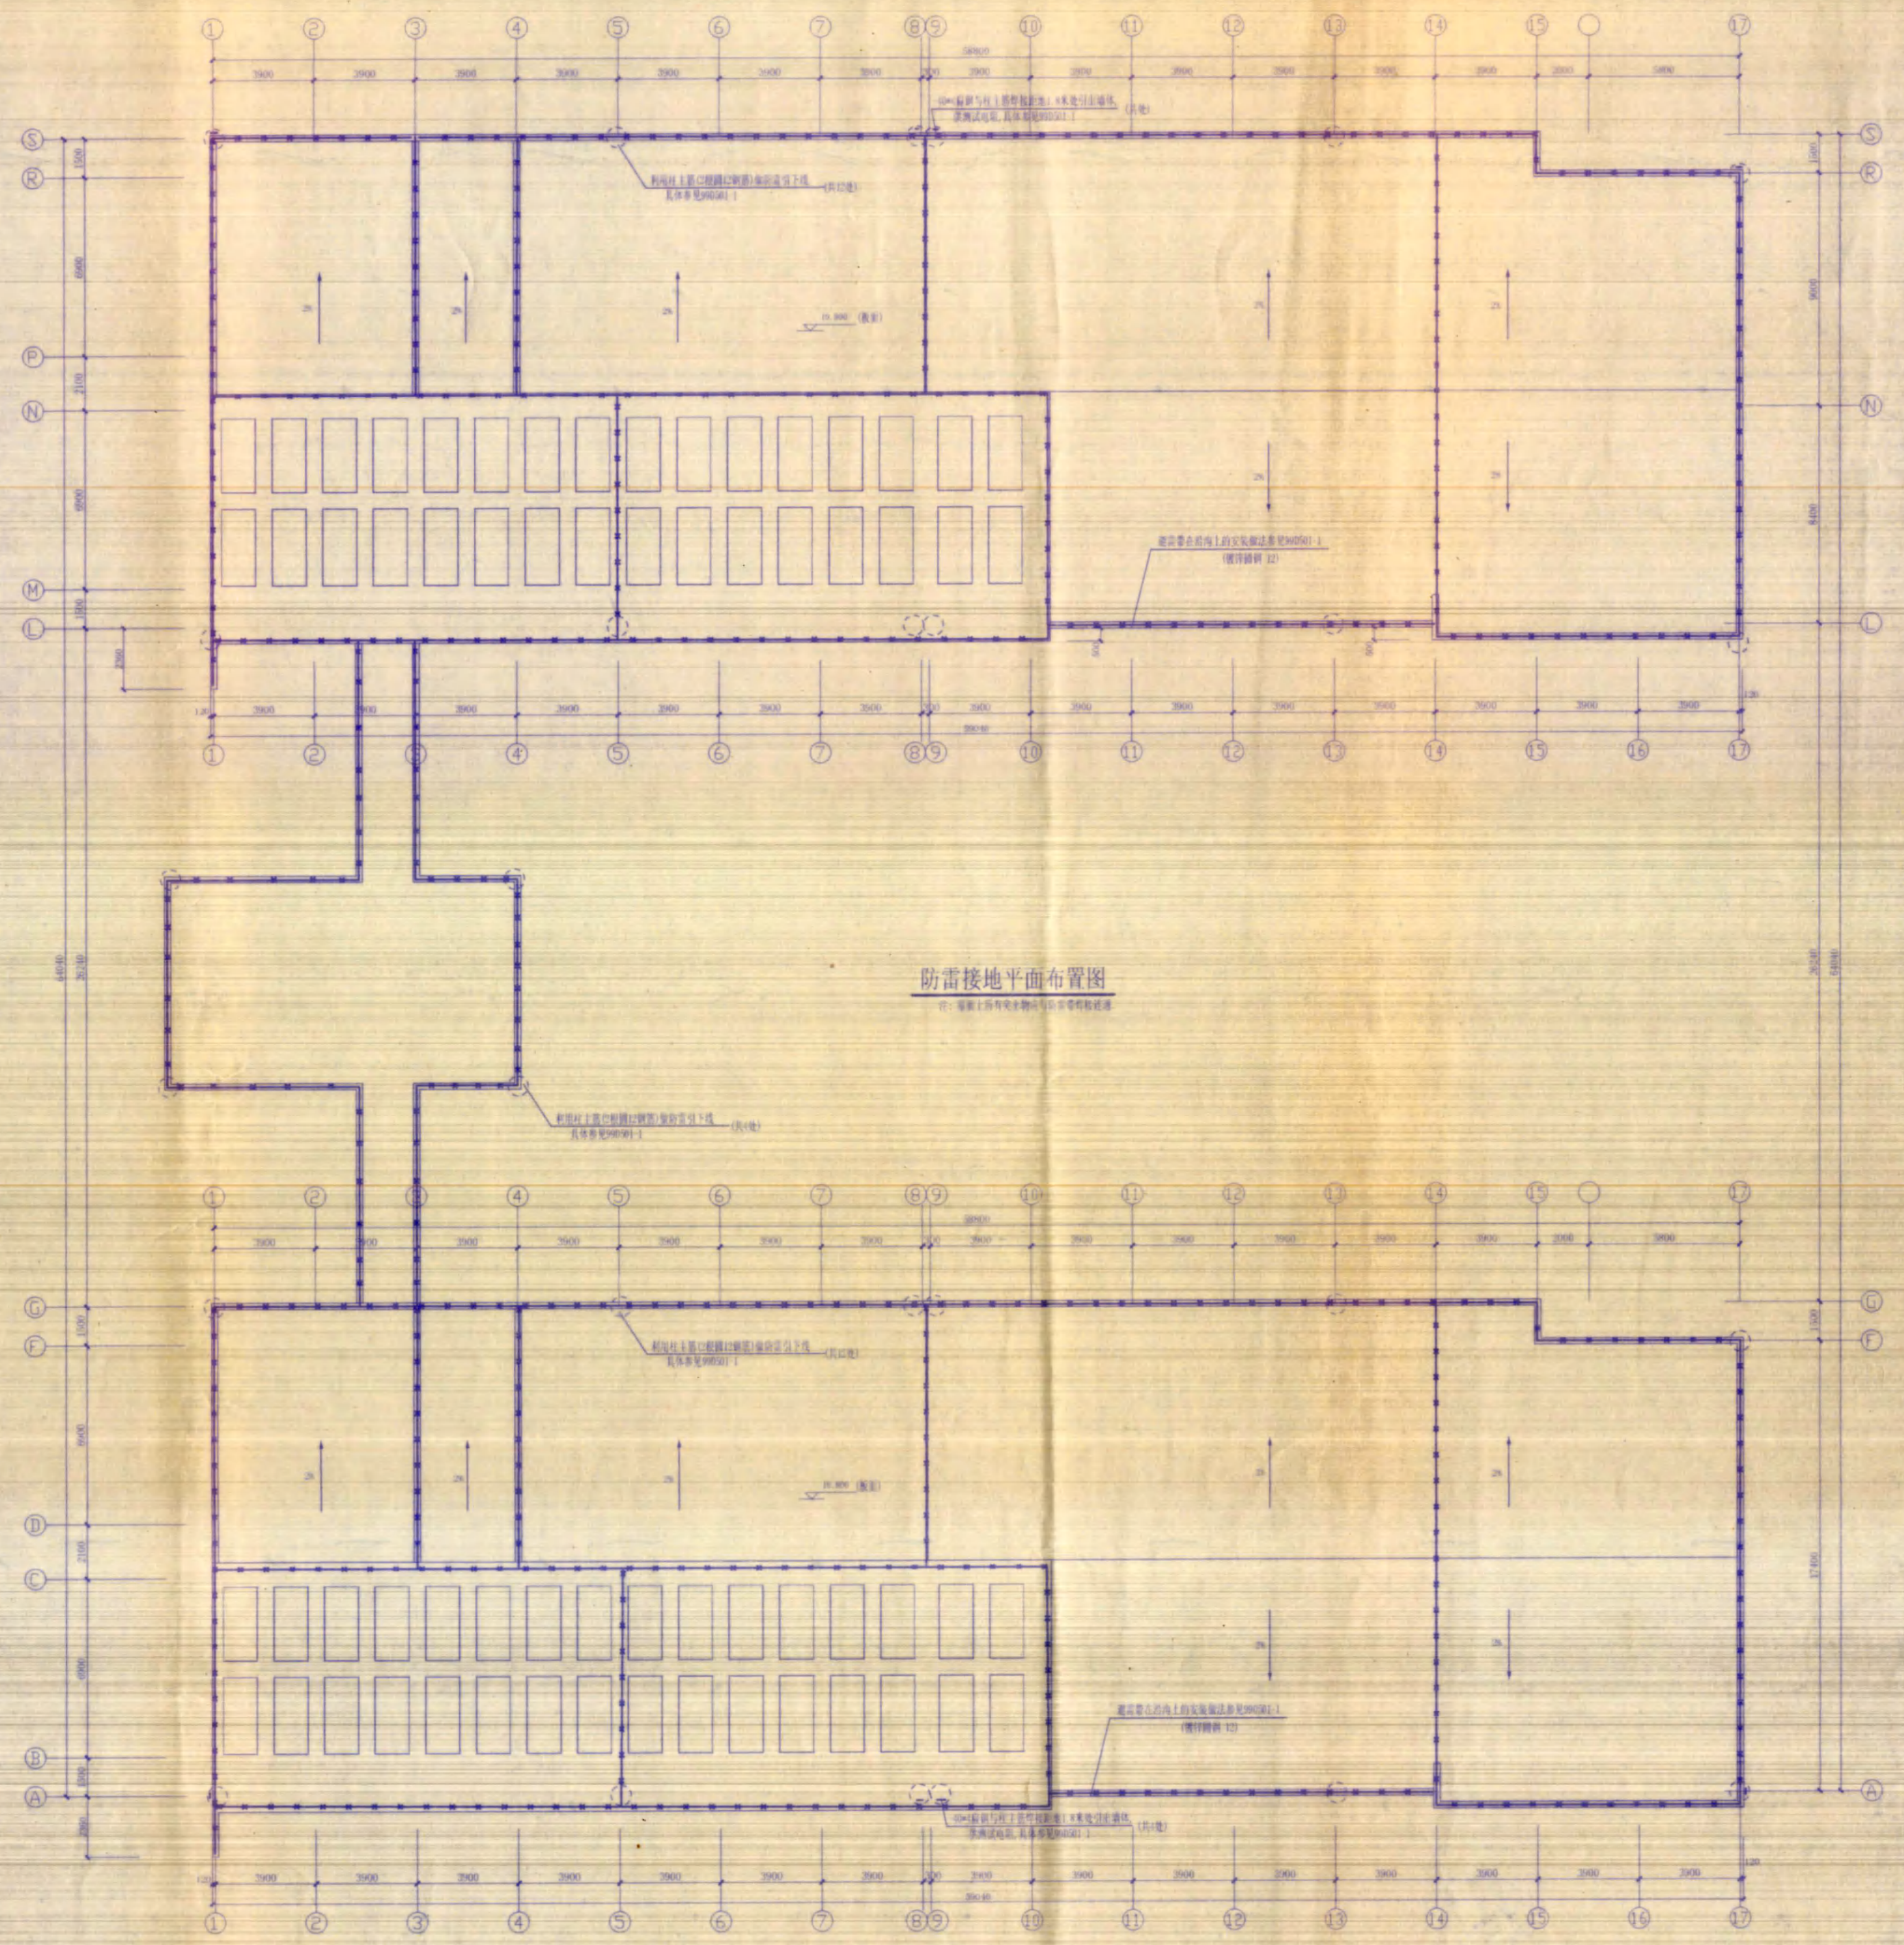

防雷接地平面布置图
注: 避雷线上所有电涌保护器均应按规范设置

江苏省工程勘察设计出图专用章 江苏省农垦建筑设计有限公司 甲级建筑1011829-s1 江苏... MA021		江苏省农垦建筑设计有限公司 JIANGSU NONGKEN ARCHITECTURAL DESIGN CO., LTD. 建筑工程设计证书号: A01122-51		建设单位: 江苏联合职业技术学院宿迁分校 工程名称: 学生宿舍楼
		设计: 吴... 审核: 孙... 校核: 姜... 项目负责人:	专业负责人: 设计: 钱... 审核: 专业:	设计号: 20063073-2 图号: 电施 册号: 5/5 日期: 2007-1