

设计单位
DESIGN
INSTITUTE



江苏中镁工程规划设计研究院有限公司
JIANGSU ZHONGMEI ENGINEERING PLANNING
AND DESIGN INSTITUTE CO., LTD

证书
CERTIFICATE

建筑行业(建筑工程)甲级
证书编号: A132051790
市政行业(给排水、道路桥梁、公共交通、燃气热力、环境卫生工程)乙级
风景园林工程专项乙级
证书编号: A232051797


建设单位 Client			
工程名称 Project Name			
子项名称 Sub-Project			
项目编号 Project No.		子项编号 Sub-Project No.	
审定 Approved by	洪钦	洪钦	
审核 Verified by	尹述盛	尹述盛	
项目负责人 Project manager	尹述盛	尹述盛	
专业负责人 Profession manager	尹述盛	尹述盛	
校对 Checked by	王锐	王锐	
设计 Designer	张雁	张雁	
制图 Drawn By	张雁	张雁	

图纸名称 Drawing Title	体育馆节点图2		
专业 Discipline		阶段 Stage	
版次 Version No.		图号 Drawing No.	06
比例 Scale		日期 Date	


本图须加盖出图签章, 否则一律无效
Invalid Unless Stamped

单位出图专用章 | Stamp of design unit


注册执业专用章 | Stamp of Registration

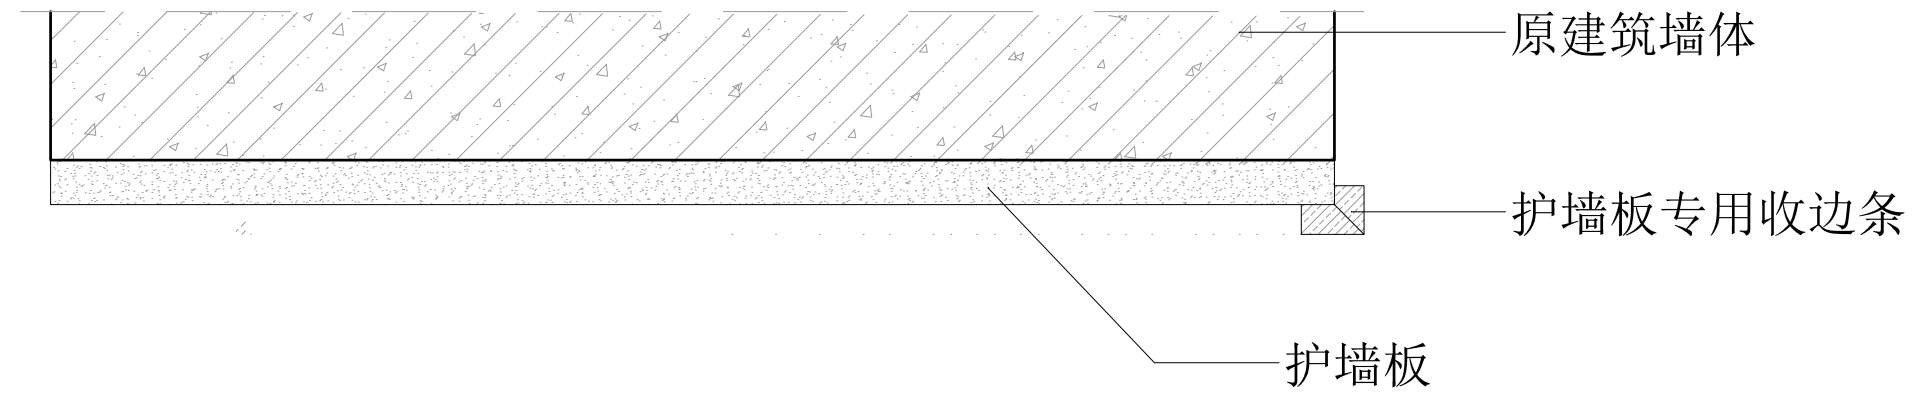

护墙板收口条节点图

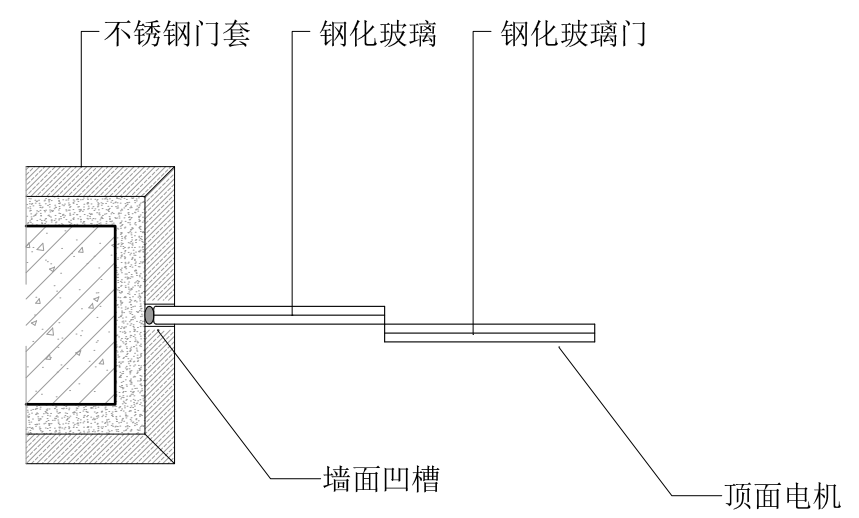

自动感应门节点图

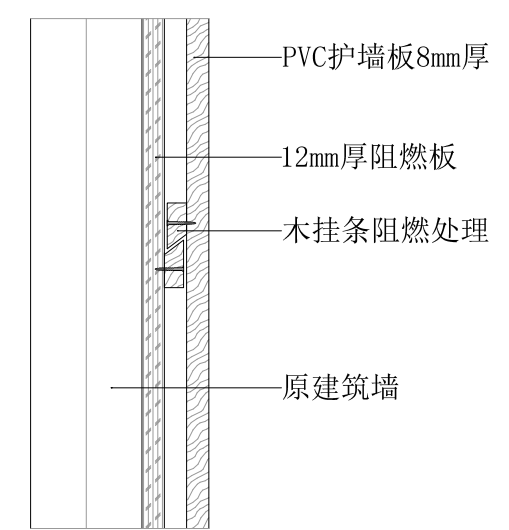

护墙板节点图

暖通 HVAC	强电 Electricity	弱电 ELV
建筑 Architecture	结构 Structure	给排水 Plumbing
会签 Confirmed by		

设计单位
DESIGN
INSTITUTE




江苏中镁工程规划设计研究院有限公司
JIANGSU ZHONGMEI ENGINEERING PLANNING
AND DESIGN INSTITUTE CO., LTD

证书
CERTIFICATE

建筑行业(建筑工程)甲级
证书编号: A132051790
市政行业(给排水、道路桥梁、公共交通、燃气热力、环境卫生工程)乙级
风景园林工程专项乙级
证书编号: A232051797

建设单位 Client		
工程名称 Project Name		
子项目名称 Sub-Project		
项目编号 Project No.	子项目编号 Sub-Project No.	
审定 Approved by	洪钦	洪钦
审核 Verified by	尹述盛	尹述盛
项目负责人 Project manager	尹述盛	尹述盛
专业负责人 Profession manager	尹述盛	尹述盛
校对 Checked by	王锐	王锐
设计 Designer	张雁	张雁
制图 Drawn By	张雁	张雁

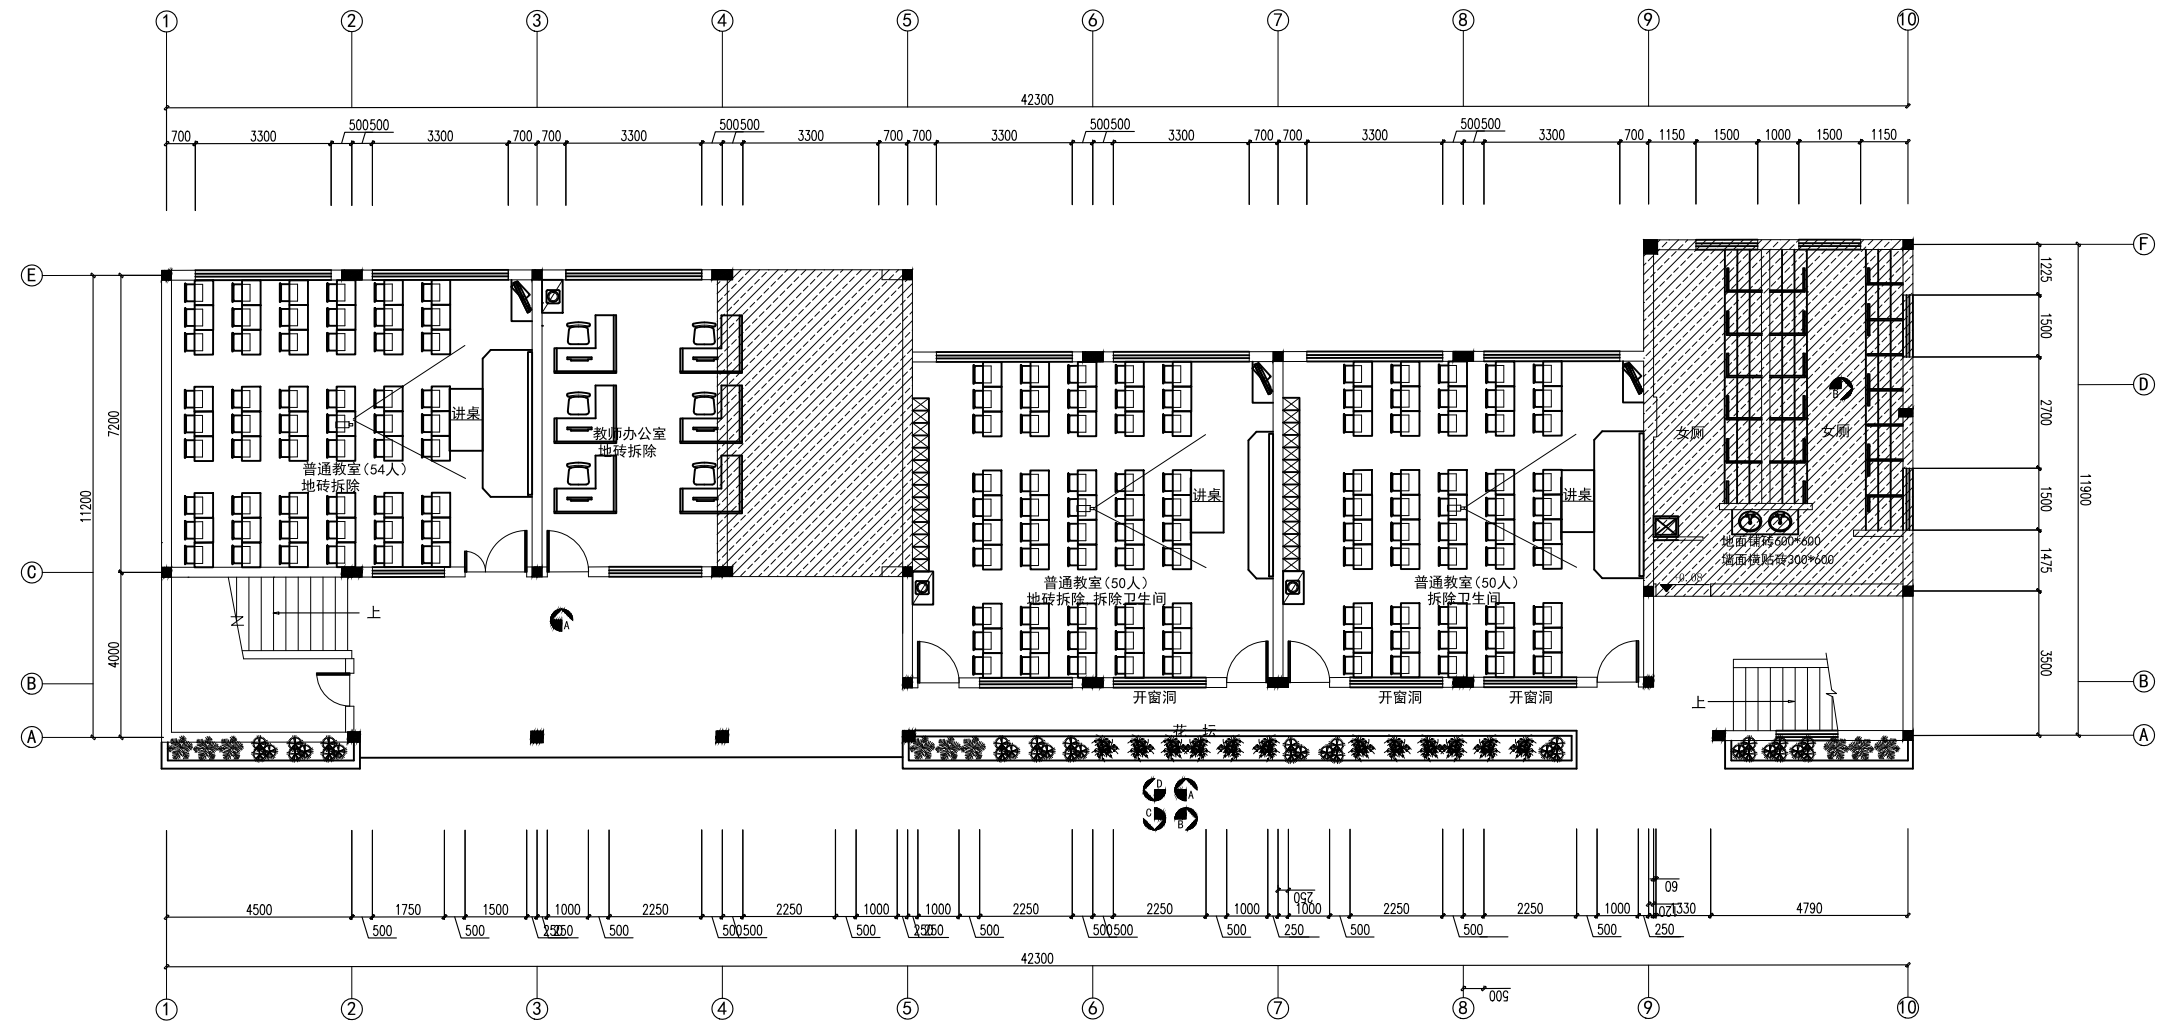

志学楼一层平面布置图

志学楼顶的水箱更换和防水修复

暖通 HVAC	强电 Electricity	弱电 ELV
建筑 Architecture	结构 Structure	给排水 Plumbing
会签 Confirmed by		

图纸名称 Drawing Title	志学楼一层平面布置图	
专业 Discipline	阶段 Stage	
版次 Version No.	图号 Drawing No.	24
比例 Scale	日期 Date	

本图须加盖出图签章, 否则一律无效
Invalid Unless Stamped

单位出图专用章 | Stamp of design unit

注册执业专用章 | Stamp of Registration

设计单位
DESIGN
INSTITUTE



江苏中铁工程规划设计研究院有限公司
JIANGSU ZHONGMEI ENGINEERING PLANNING
AND DESIGN INSTITUTE CO., LTD

证书
CERTIFICATE

建筑行业(建筑工程)甲级
证书编号: A132051790
市政行业(给排水、道路桥梁、公共交通、燃气热力、环境卫生工程)乙级
风景园林工程专项乙级
证书编号: A232051797


建设单位 Client		
工程名称 Project Name		
子项名称 Sub-Project		
项目编号 Project No.		子项编号 Sub-Project No.
审定 Approved by	洪钦	洪钦
审核 Verified by	尹述盛	尹述盛
项目负责人 Project manager	尹述盛	尹述盛
专业负责人 Profession manager	尹述盛	尹述盛
校对 Checked by	王锐	王锐
设计 Designer	张雁	张雁
制图 Drawn By	张雁	张雁

图纸名称 Drawing Title	志学楼二层平面布置图	
专业 Discipline	阶段 Stage	
版次 Version No.	图号 Drawing No.	25
比例 Scale	日期 Date	

本图须加盖出图签章, 否则一律无效
Invalid Unless Stamped

单位出图专用章 | Stamp of design unit

注册执业专用章 | Stamp of Registration

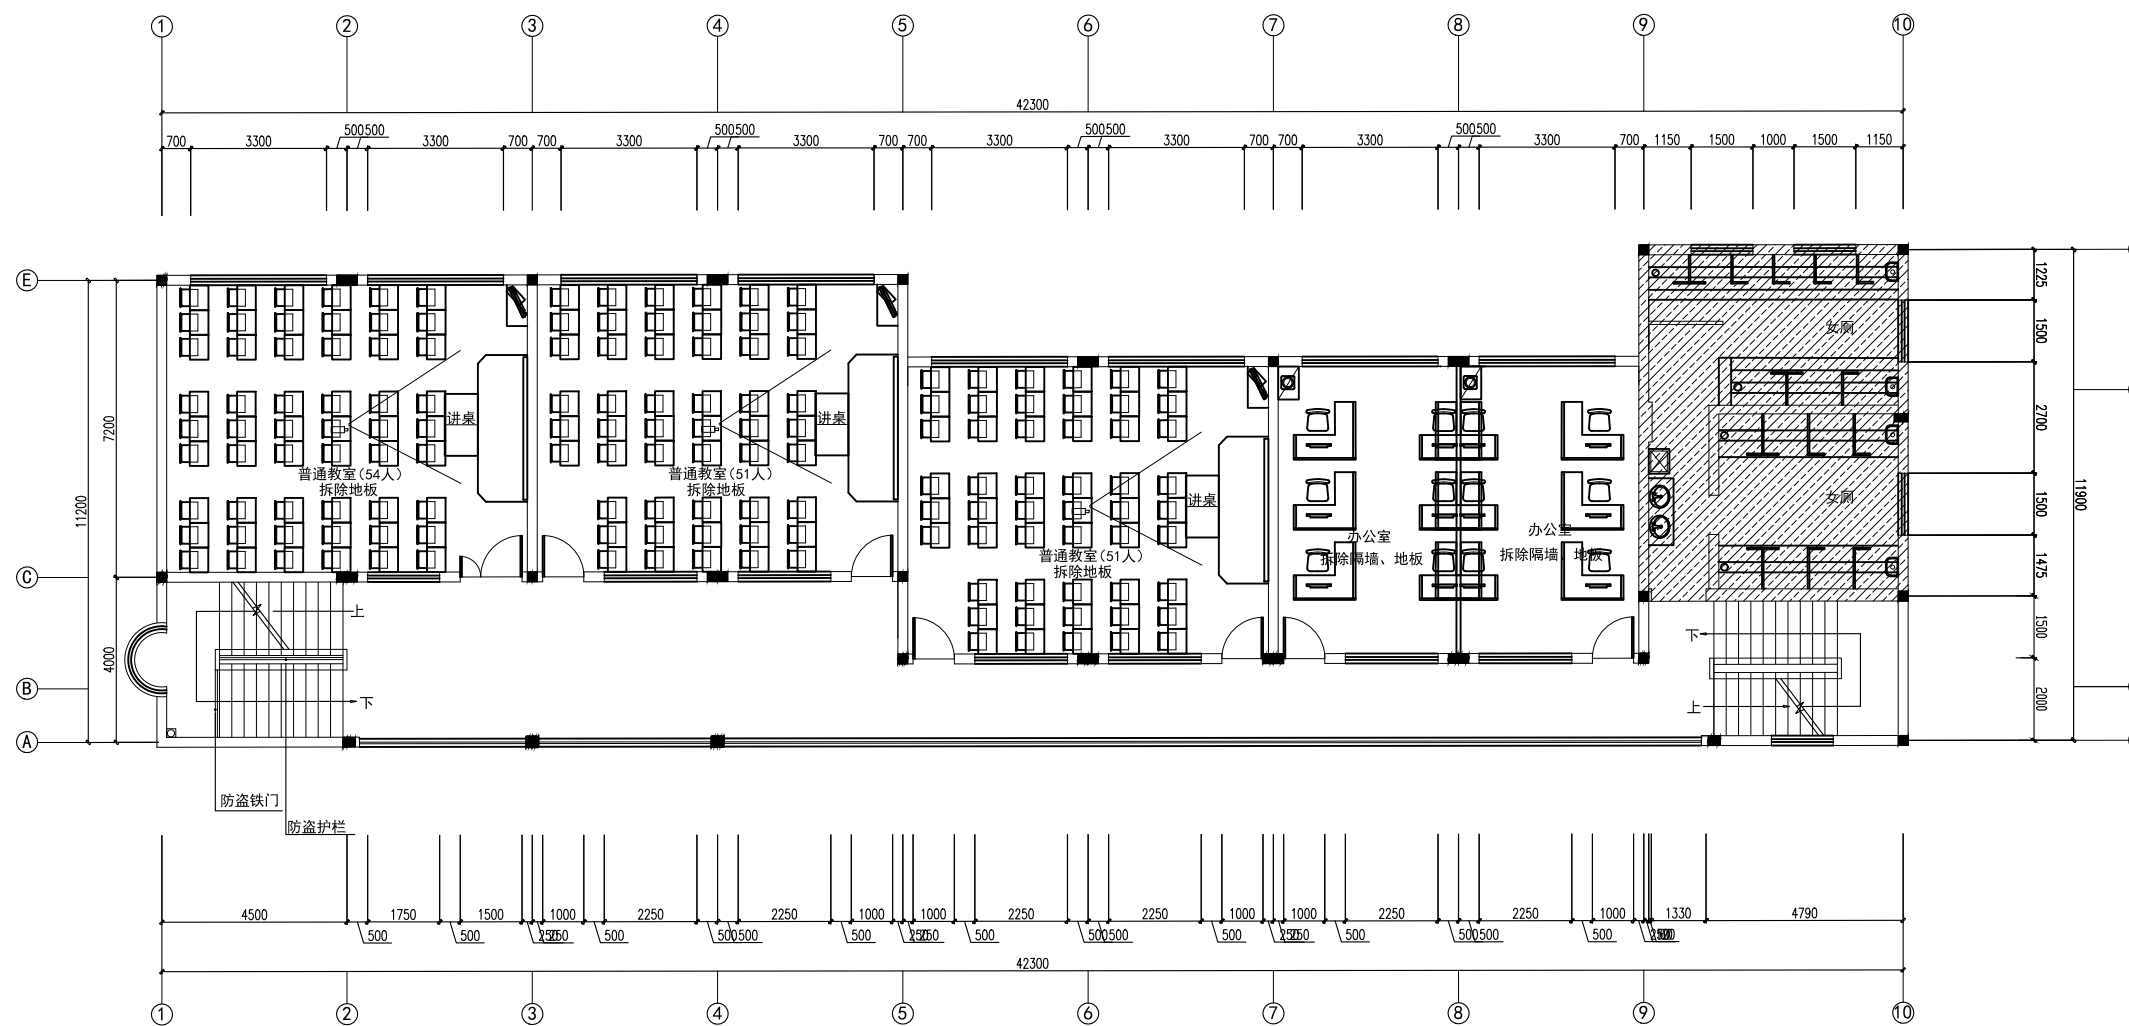

志学楼二层平面布置图

暖通 HVAC	强电 Electricity	弱电 ELV
建筑 Architecture	结构 Structure	给排水 Plumbing
会签 Confirmed by		

设计单位
DESIGN
INSTITUTE




江苏中铁工程规划设计研究院有限公司
JIANGSU ZHONGMEI ENGINEERING PLANNING
AND DESIGN INSTITUTE CO., LTD

证书
CERTIFICATE

建筑行业(建筑工程)甲级
证书编号: A132051790
市政行业(给排水、道路桥梁、公共交通、燃气热力、环境卫生工程)乙级
风景园林工程专项乙级
证书编号: A232051797

建设单位 Client		
工程名称 Project Name		
子项名称 Sub-Project		
项目编号 Project No.		子项编号 Sub-Project No.
审定 Approved by	洪钦	洪钦
审核 Verified by	尹述盛	尹述盛
项目负责人 Project manager	尹述盛	尹述盛
专业负责人 Profession manager	尹述盛	尹述盛
校对 Checked by	王锐	王锐
设计 Designer	张雁	张雁
制图 Drawn By	张雁	张雁

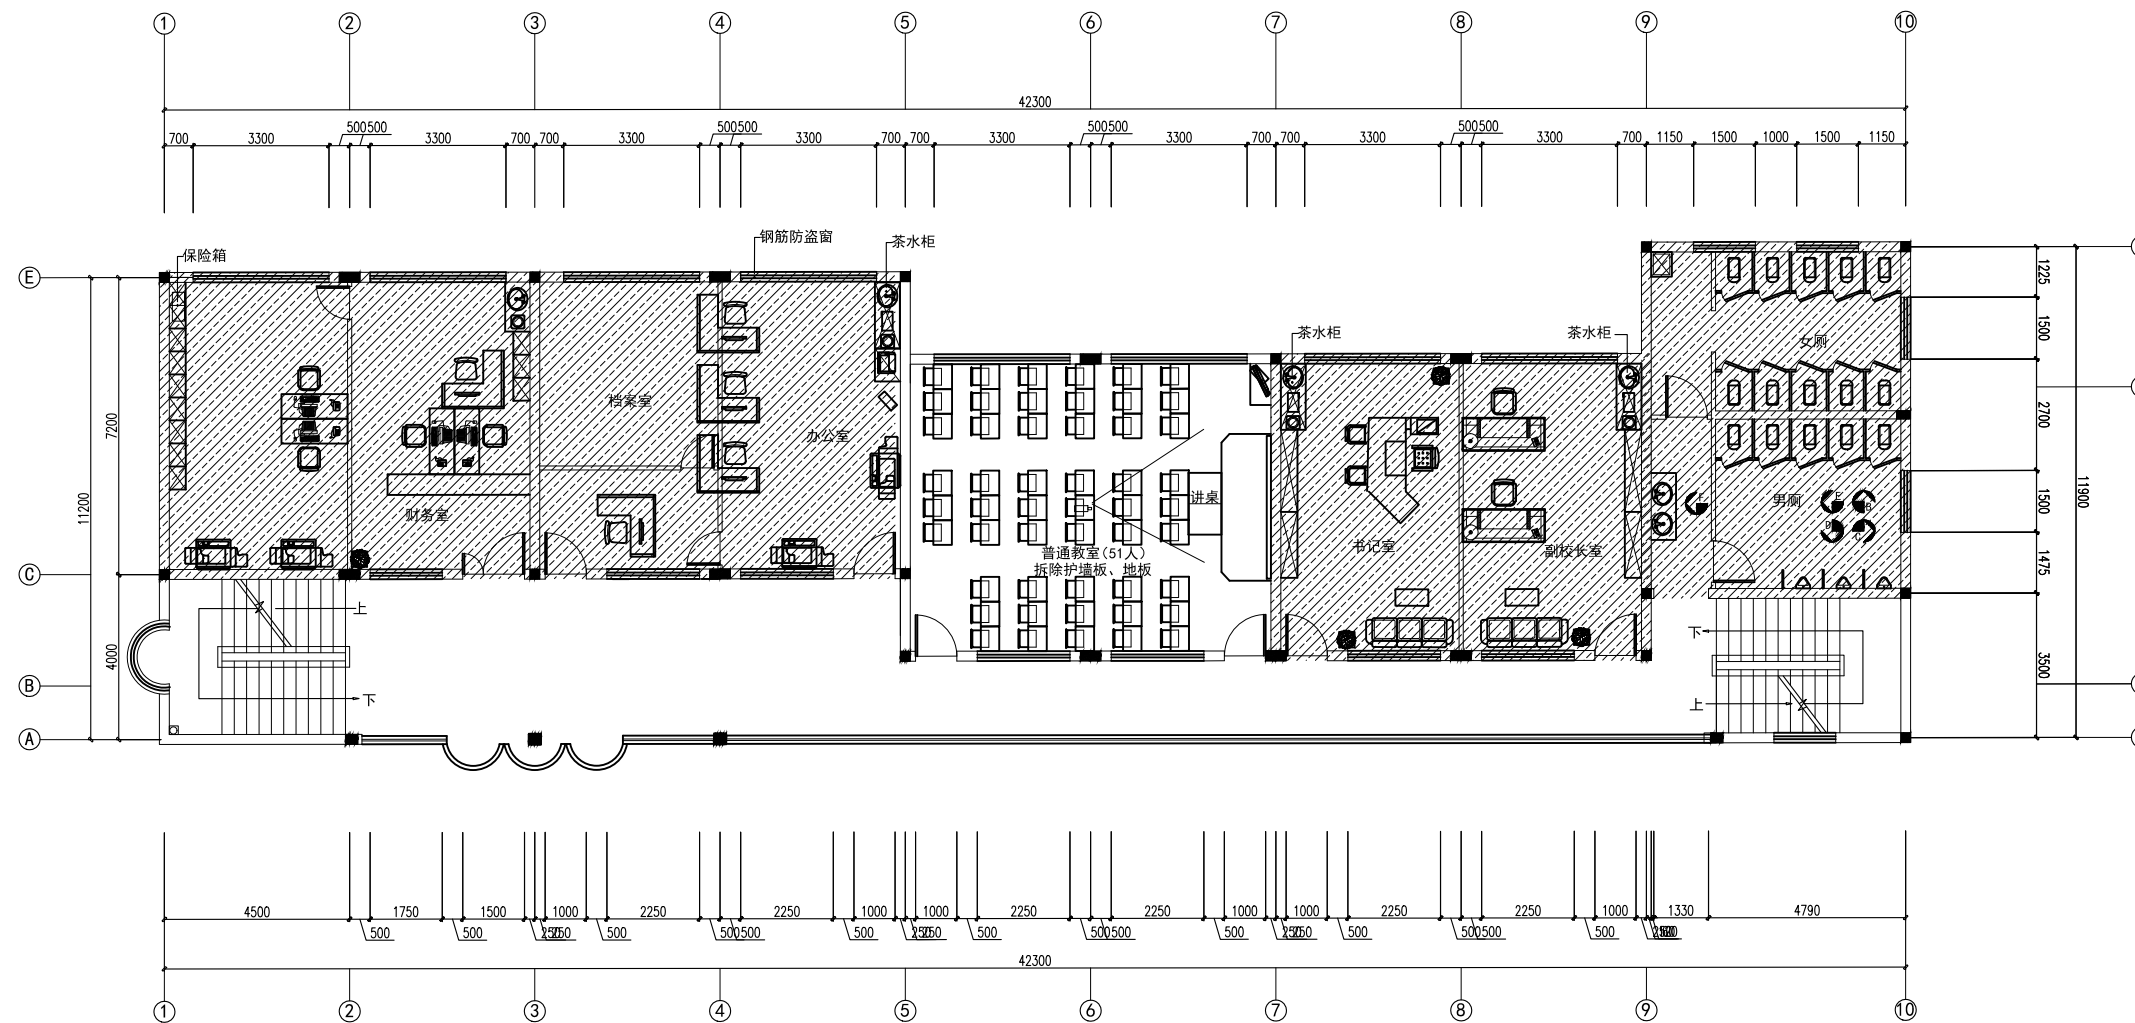

志学楼三层平面布置图


暖通 HVAC	强电 Electricity	弱电 ELV
建筑 Architecture	结构 Structure	给排水 Plumbing
会签 Confirmed by		

图纸名称 Drawing Title	志学楼三层平面布置图	
专业 Discipline	阶段 Stage	
版次 Version No.	图号 Drawing No.	26
比例 Scale	日期 Date	


本图须加盖出图签章, 否则一律无效
Invalid Unless Stamped

单位出图专用章 | Stamp of design unit


注册执业专用章 | Stamp of Registration

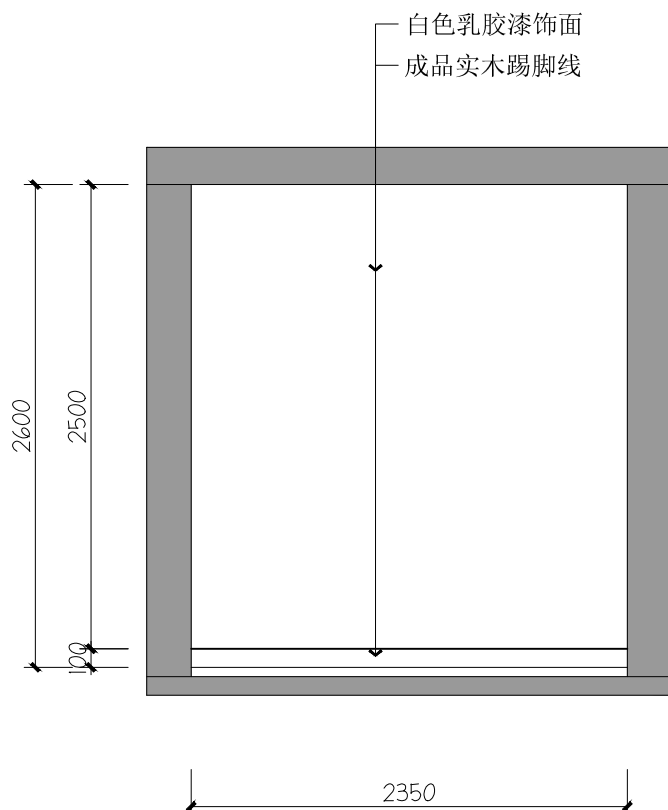

21 体育馆一层21立面图

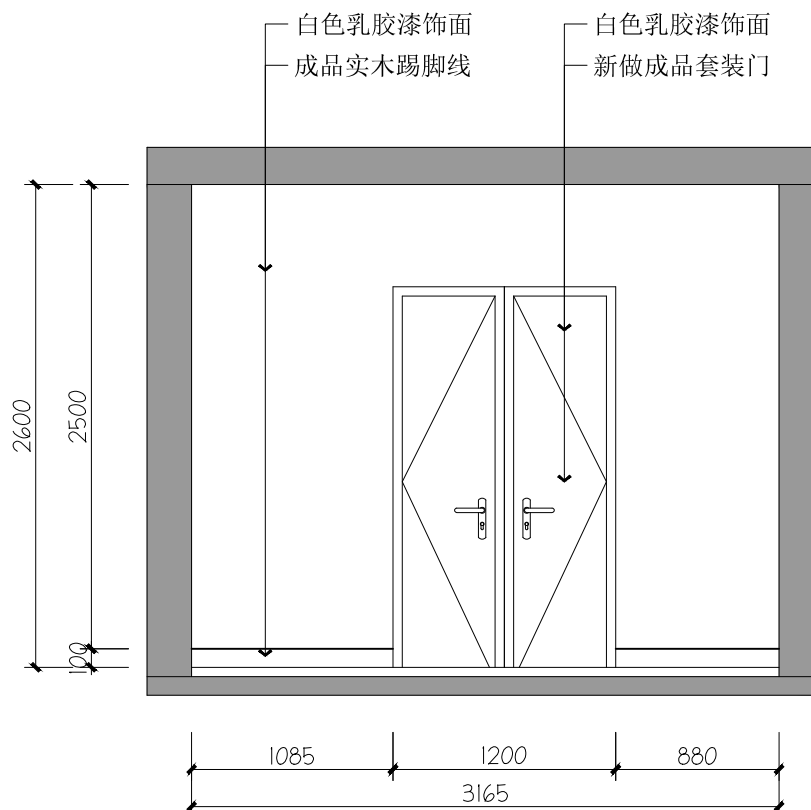

22 体育馆一层22立面图

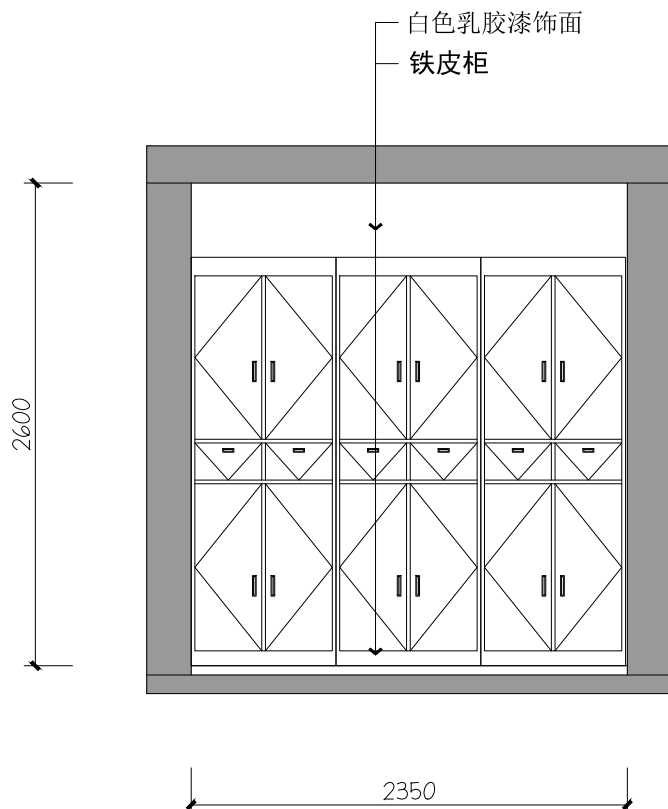

23 体育馆一层23立面图

设计单位
DESIGN
INSTITUTE

江苏中镁工程规划设计研究院有限公司
JIANGSU ZHONGMEI ENGINEERING PLANNING
AND DESIGN INSTITUTE CO., LTD

证书
CERTIFICATE

建筑行业(建筑工程)甲级
证书编号: A132051790
市政行业(给排水、道路桥梁、公共交通、燃气热力、环境卫生工程)乙级
风景园林工程专项乙级
证书编号: A232051797

建设单位 Client			
工程名称 Project Name			
子项名称 Sub-Project			
项目编号 Project No.		子项编号 Sub-Project No.	
审定 Approved by	洪钦	洪钦	
审核 Verified by	尹述盛	尹述盛	
项目负责人 Project manager	尹述盛	尹述盛	
专业负责人 Profession manager	尹述盛	尹述盛	
校对 Checked by	王锐	王锐	
设计 Designer	张雁	张雁	
制图 Drawn By	张雁	张雁	
图纸名称 Drawing Title	体育馆一层21、22、23立面图		
专业 Discipline		阶段 Stage	
版次 Version No.		图号 Drawing No.	19
比例 Scale		日期 Date	
本图须加盖出图签章, 否则一律无效 Invalid Unless Stamped			
单位出图专用章 Stamp of design unit			
注册执业专用章 Stamp of Registration			

暖通 HVAC	强电 Electricity	弱电 ELV
建筑 Architecture	结构 Structure	给排水 Plumbing
会签 Confirmed by		

设计单位
DESIGN
INSTITUTE



江苏中镁工程规划设计研究院有限公司
JIANGSU ZHONGMEI ENGINEERING PLANNING
AND DESIGN INSTITUTE CO., LTD

证书
CERTIFICATE

建筑行业(建筑工程)甲级
证书编号: A132051790
市政行业(给排水、道路桥梁、公共交通、燃气热力、环境卫生工程)乙级
风景园林工程专项乙级
证书编号: A232051797


建设单位 Client		
工程名称 Project Name		
子项名称 Sub-Project		
项目编号 Project No.		子项编号 Sub-Project No.
审定 Approved by	洪钦	洪钦
审核 Verified by	尹述盛	尹述盛
项目负责人 Project manager	尹述盛	尹述盛
专业负责人 Profession manager	尹述盛	尹述盛
校对 Checked by	王锐	王锐
设计 Designer	张雁	张雁
制图 Drawn By	张雁	张雁

图纸名称 Drawing Title	体育馆一层28立面图		
专业 Discipline		阶段 Stage	
版次 Version No.		图号 Drawing No.	21
比例 Scale		日期 Date	

本图须加盖出图签章, 否则一律无效
Invalid Unless Stamped

单位出图专用章 | Stamp of design unit

注册执业专用章 | Stamp of Registration

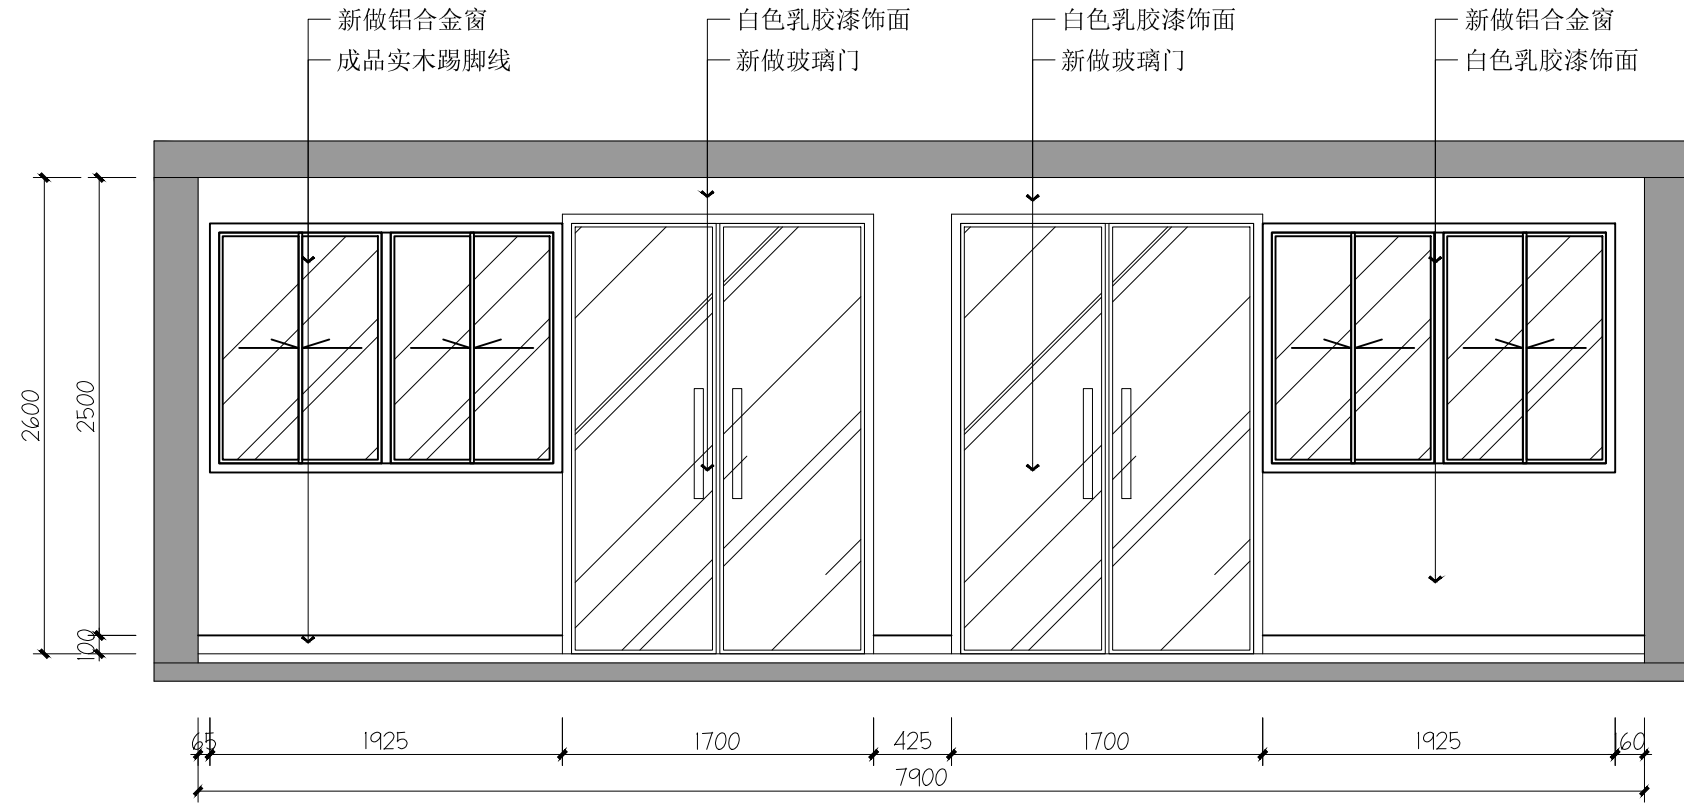

28 体育馆一层28立面图

暖通 HVAC	强电 Electricity	弱电 ELV
建筑 Architecture	结构 Structure	给排水 Plumbing
会签 Confirmed by		

设计单位
DESIGN
INSTITUTE



江苏中镁工程规划设计研究院有限公司
JIANGSU ZHONGMEI ENGINEERING PLANNING
AND DESIGN INSTITUTE CO., LTD

证书
CERTIFICATE

建筑行业(建筑工程)甲级
证书编号: A132051790
市政行业(给排水、道路桥梁、公共交通、燃气热力、环境卫生工程)乙级
风景园林工程专项乙级
证书编号: A232051797


建设单位 Client		
工程名称 Project Name		
子项名称 Sub-Project		
项目编号 Project No.		子项编号 Sub-Project No.
审定 Approved by	洪钦	洪钦
审核 Verified by	尹述盛	尹述盛
项目负责人 Project manager	尹述盛	尹述盛
专业负责人 Profession manager	尹述盛	尹述盛
校对 Checked by	王锐	王锐
设计 Designer	张雁	张雁
制图 Drawn By	张雁	张雁

图纸名称 Drawing Title	体育馆二层01、02、03、04立面图		
专业 Discipline		阶段 Stage	
版次 Version No.		图号 Drawing No.	22
比例 Scale		日期 Date	


本图须加盖出图签章, 否则一律无效
Invalid Unless Stamped

单位出图专用章 | Stamp of design unit


注册执业专用章 | Stamp of Registration

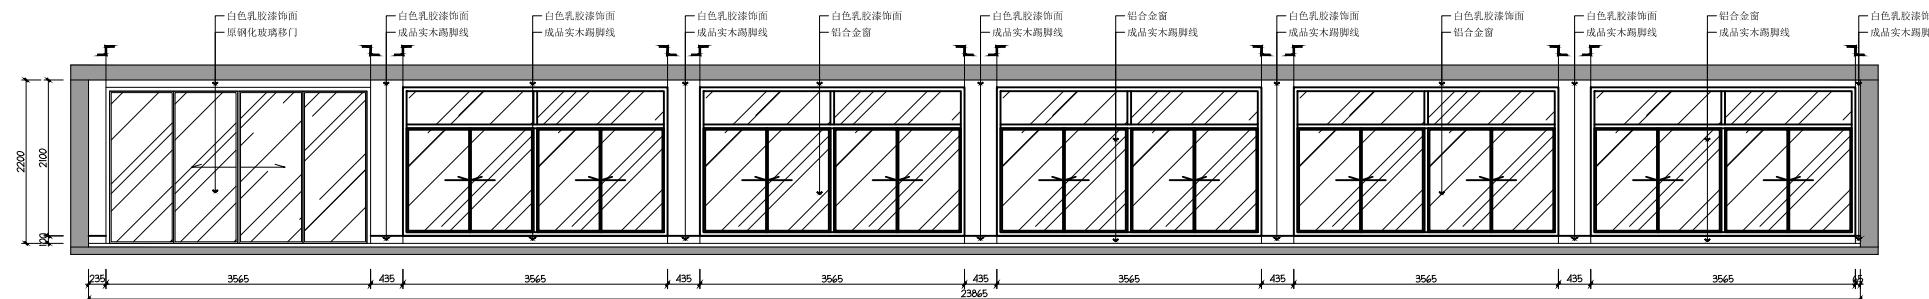


01 体育馆二层01立面图

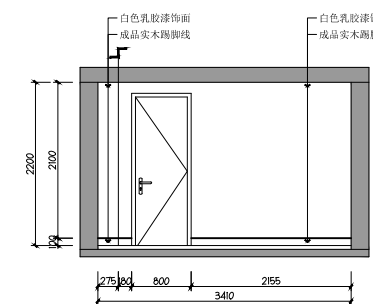

02 体育馆二层02立面图

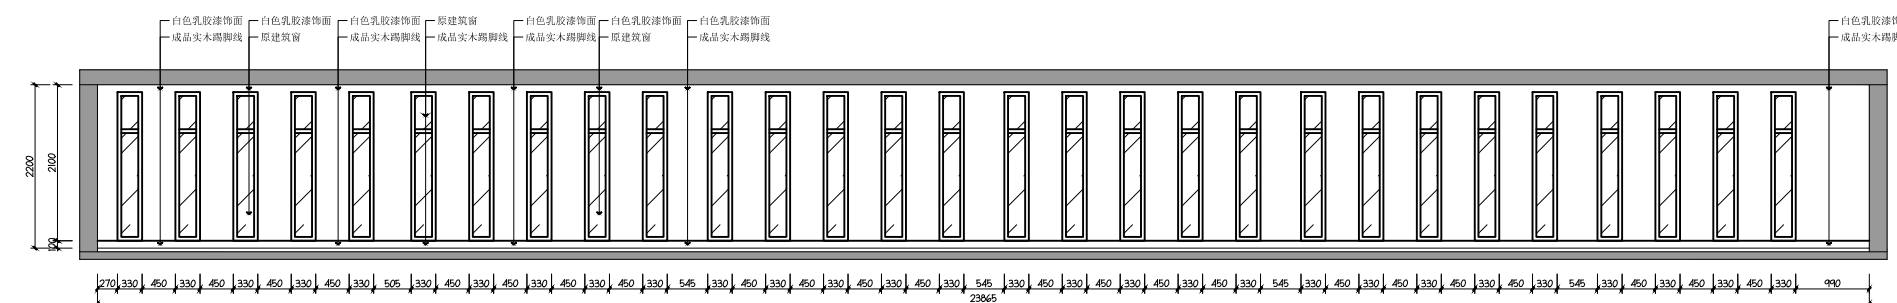

03 体育馆二层03立面图

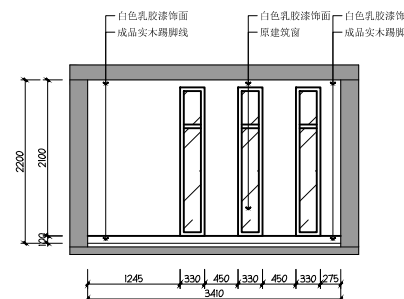

04 体育馆二层04立面图

暖通 HVAC	强电 Electricity	弱电 ELV
建筑 Architecture	结构 Structure	给排水 Plumbing
会签 Confirmed by		

设计单位
DESIGN
INSTITUTE



江苏中镁工程规划设计研究院有限公司
JIANGSU ZHONGMEI ENGINEERING PLANNING
AND DESIGN INSTITUTE CO., LTD

证书
CERTIFICATE

建筑行业(建筑工程)甲级
证书编号: A132051790
市政行业(给排水、道路桥梁、公共交通、燃气热力、环境卫生工程)乙级
风景园林工程专项乙级
证书编号: A232051797


建设单位 Client		
工程名称 Project Name		
子项名称 Sub-Project		
项目编号 Project No.		子项编号 Sub-Project No.
审定 Approved by	洪钦	洪钦
审核 Verified by	尹述盛	尹述盛
项目负责人 Project manager	尹述盛	尹述盛
专业负责人 Profession manager	尹述盛	尹述盛
校对 Checked by	王锐	王锐
设计 Designer	张雁	张雁
制图 Drawn By	张雁	张雁

图纸名称 Drawing Title	体育馆二层05、06、07、08立面图		
专业 Discipline		阶段 Stage	
版次 Version No.		图号 Drawing No.	23
比例 Scale		日期 Date	


本图须加盖出图签章, 否则一律无效
Invalid Unless Stamped

单位出图专用章 | Stamp of design unit


注册执业专用章 | Stamp of Registration

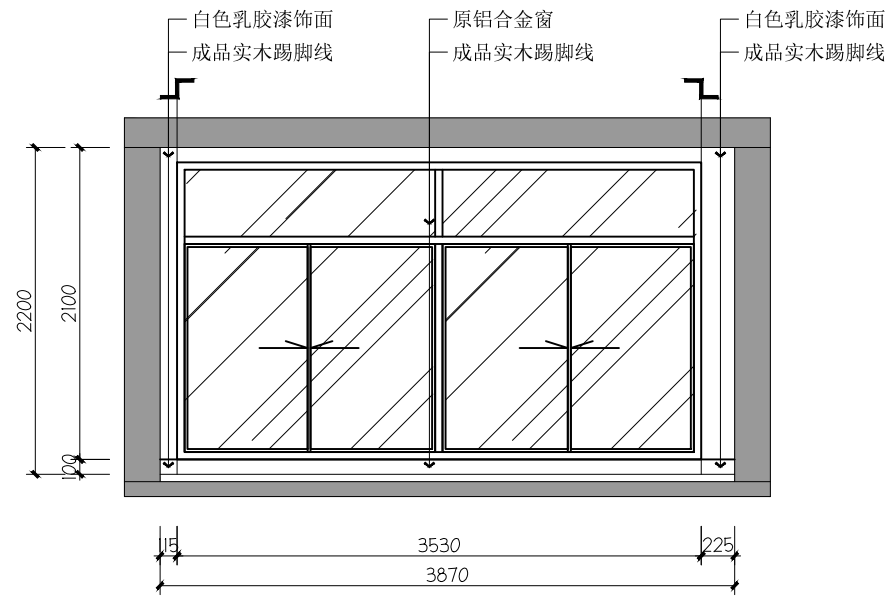


05 体育馆二层办公室05立面图

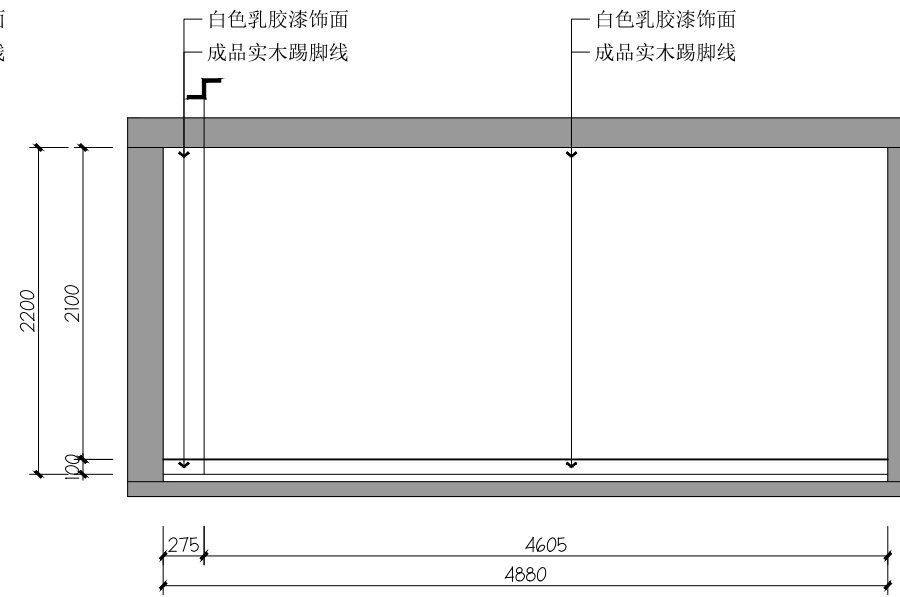

06 体育馆二层办公室06立面图

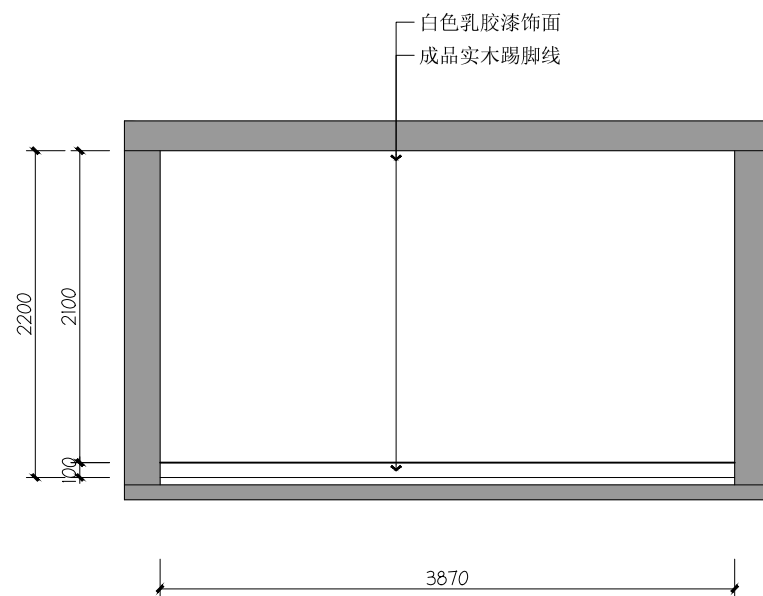

07 体育馆二层办公室07立面图

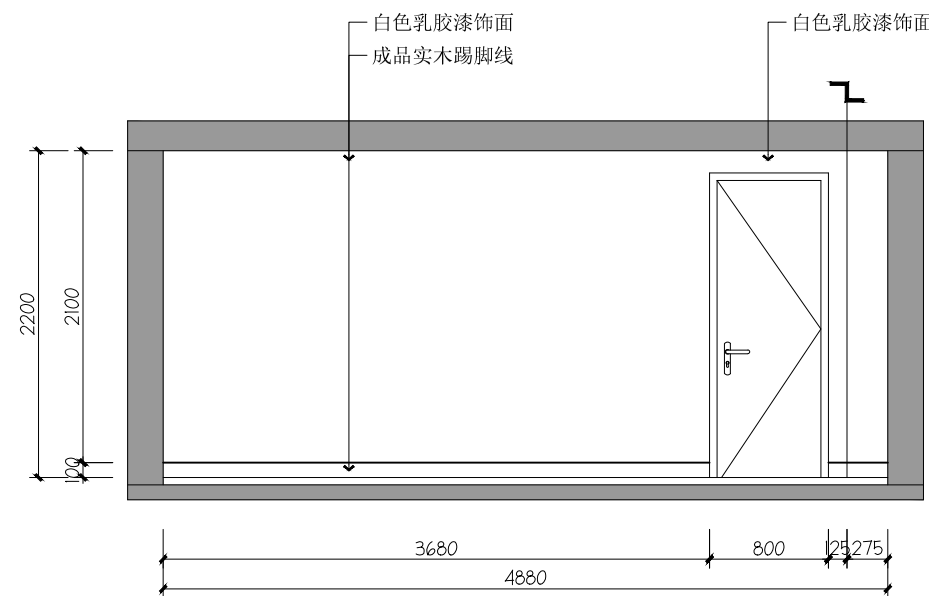

08 体育馆二层办公室08立面图

暖通 HVAC	强电 Electricity	弱电 ELV
建筑 Architecture	结构 Structure	给排水 Plumbing
会签 Confirmed by		

设计单位
DESIGN
INSTITUTE



江苏中镁工程规划设计研究院有限公司
JIANGSU ZHONGMEI ENGINEERING PLANNING
AND DESIGN INSTITUTE CO., LTD

证书
CERTIFICATE

建筑行业(建筑工程)甲级
证书编号: A132051790
市政行业(给排水、道路桥梁、公共交通、燃气热力、环境卫生工程)乙级
风景园林工程专项乙级
证书编号: A232051797


建设单位 Client		
工程名称 Project Name		
子项名称 Sub-Project		
项目编号 Project No.		子项编号 Sub-Project No.
审定 Approved by	洪钦	洪钦
审核 Verified by	尹述盛	尹述盛
项目负责人 Project manager	尹述盛	尹述盛
专业负责人 Profession manager	尹述盛	尹述盛
校对 Checked by	王锐	王锐
设计 Designer	张雁	张雁
制图 Drawn By	张雁	张雁

图纸名称 Drawing Title	志学楼普通教室、办公室平面布置图	
专业 Discipline	阶段 Stage	
版次 Version No.	图号 Drawing No.	27
比例 Scale	日期 Date	

本图须加盖出图签章, 否则一律无效
Invalid Unless Stamped


单位出图专用章 | Stamp of design unit

注册执业专用章 | Stamp of Registration

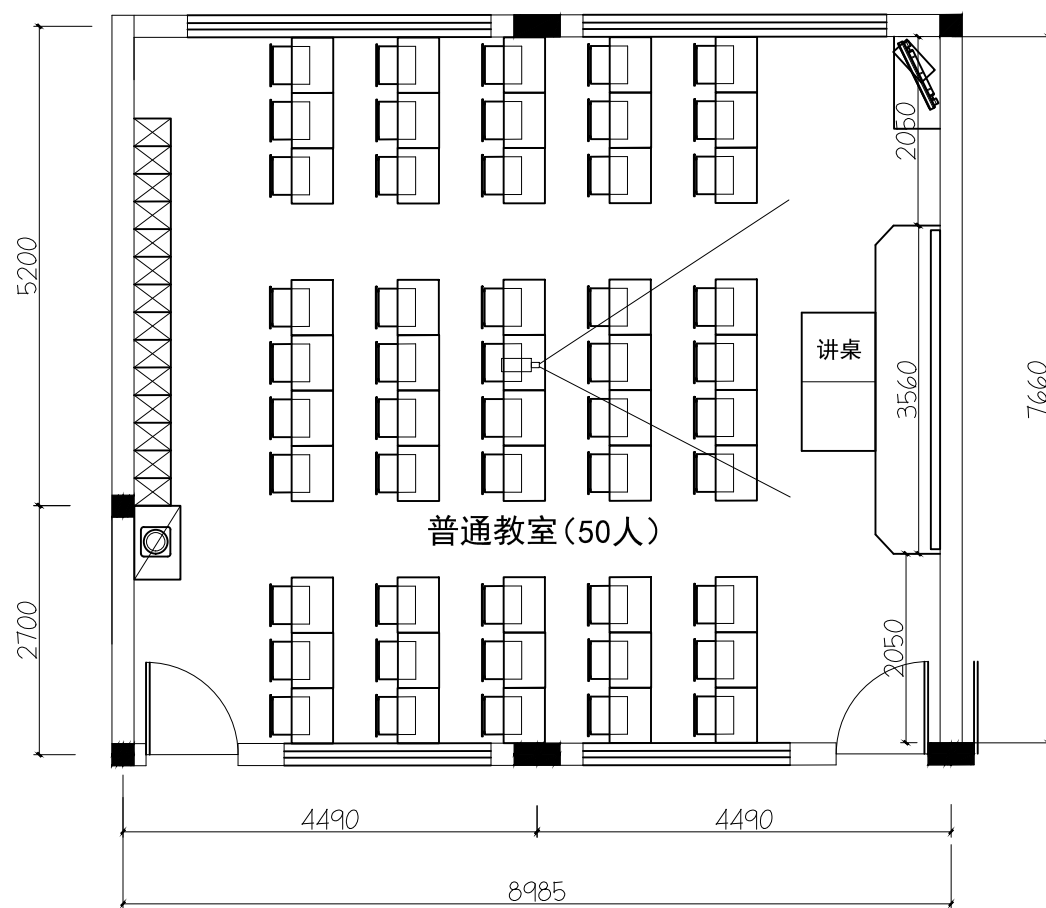

普通教室平面图

教室内原四周墙砖 (1.2M高) 拆除

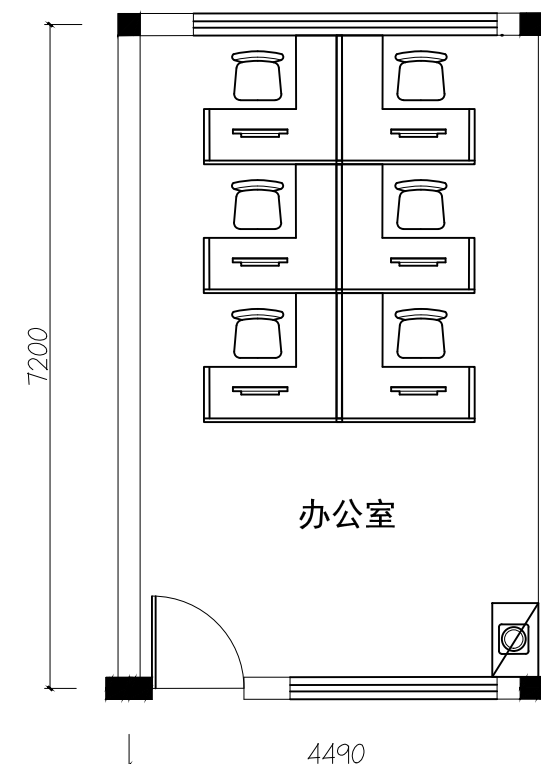

办公室平面图

其余6间教室装修都是统一做法

暖通 HVAC	强电 Electricity	弱电 ELV
建筑 Architecture	结构 Structure	给排水 Plumbing
会签 Confirmed by		

设计单位
DESIGN
INSTITUTE



江苏中镁工程规划设计研究院有限公司
JIANGSU ZHONGMEI ENGINEERING PLANNING
AND DESIGN INSTITUTE CO., LTD

证书
CERTIFICATE

建筑行业(建筑工程)甲级
证书编号: A132051790
市政行业(给排水、道路桥梁、公共交通、燃气热力、环境卫生工程)乙级
风景园林工程专项乙级
证书编号: A232051797


建设单位 Client		
工程名称 Project Name		
子项名称 Sub-Project		
项目编号 Project No.		子项编号 Sub-Project No.
审定 Approved by	洪钦	洪钦
审核 Verified by	尹述盛	尹述盛
项目负责人 Project manager	尹述盛	尹述盛
专业负责人 Profession manager	尹述盛	尹述盛
校对 Checked by	王锐	王锐
设计 Designer	张雁	张雁
制图 Drawn By	张雁	张雁

图纸名称 Drawing Title	志学楼普通教室、办公室照明线路图	
专业 Discipline	阶段 Stage	
版次 Version No.	图号 Drawing No.	30
比例 Scale	日期 Date	

本图须加盖出图签章, 否则一律无效
Invalid Unless Stamped

单位出图专用章 | Stamp of design unit


注册执业专用章 | Stamp of Registration

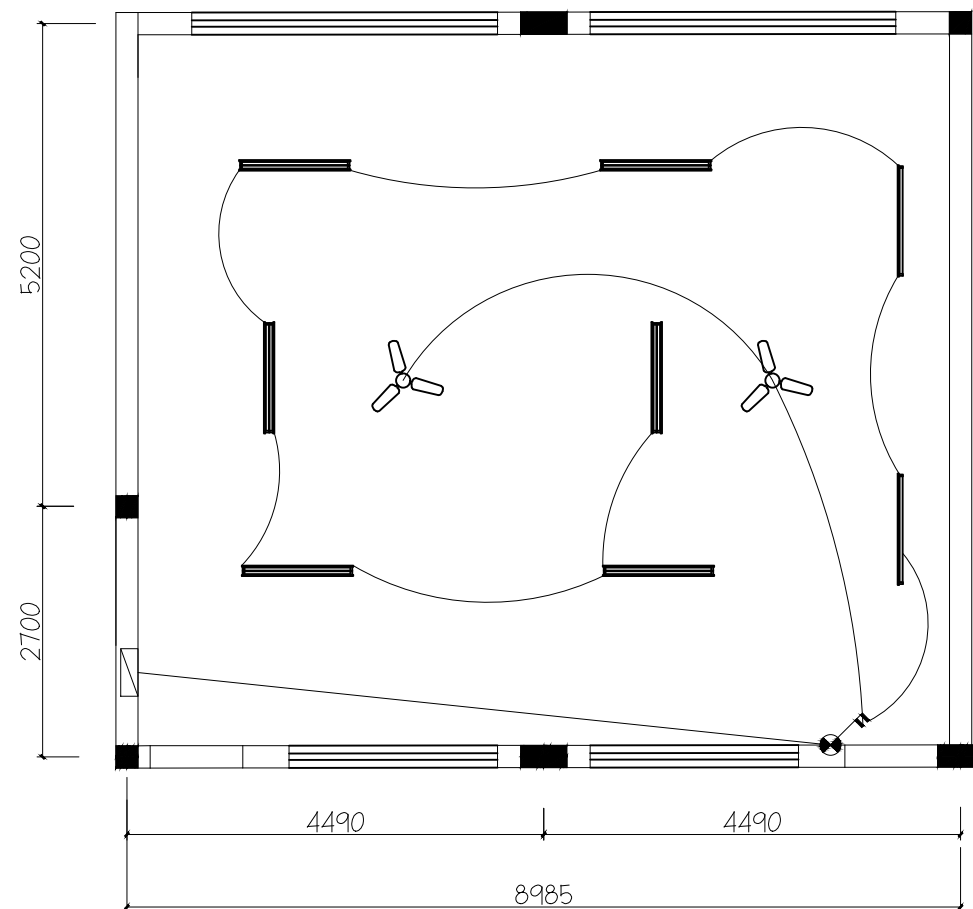

普通教室照明线路图

- 单联单控开关
- 双联单控开关
- 单联双控开关
- 密闭单极开关

其余6间教室装修都是统一做法

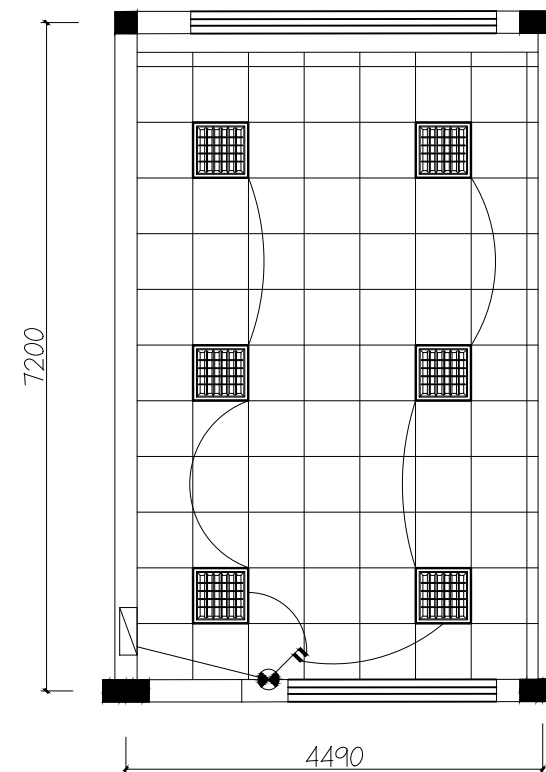

办公室照明线路图

600*600 平板灯

暖通 HVAC	强电 Electricity	弱电 ELV
建筑 Architecture	结构 Structure	给排水 Plumbing
会签 Confirmed by		

设计单位
DESIGN
INSTITUTE



江苏中镁工程规划设计研究院有限公司
JIANGSU ZHONGMEI ENGINEERING PLANNING
AND DESIGN INSTITUTE CO., LTD

证书
CERTIFICATE

建筑行业(建筑工程)甲级
证书编号: A132051790
市政行业(给排水、道路桥梁、公共交通、燃气热力、环境卫生工程)乙级
风景园林工程专项乙级
证书编号: A232051797


建设单位 Client		
工程名称 Project Name		
子项名称 Sub-Project		
项目编号 Project No.		子项编号 Sub-Project No.
审定 Approved by	洪钦	洪钦
审核 Verified by	尹述盛	尹述盛
项目负责人 Project manager	尹述盛	尹述盛
专业负责人 Profession manager	尹述盛	尹述盛
校对 Checked by	王锐	王锐
设计 Designer	张雁	张雁
制图 Drawn By	张雁	张雁

图纸名称 Drawing Title	志学楼普通教室、办公室顶面布置图		
专业 Discipline		阶段 Stage	
版次 Version No.		图号 Drawing No.	28
比例 Scale		日期 Date	


本图须加盖出图签章, 否则一律无效
Invalid Unless Stamped

单位出图专用章 | Stamp of design unit

注册执业专用章 | Stamp of Registration

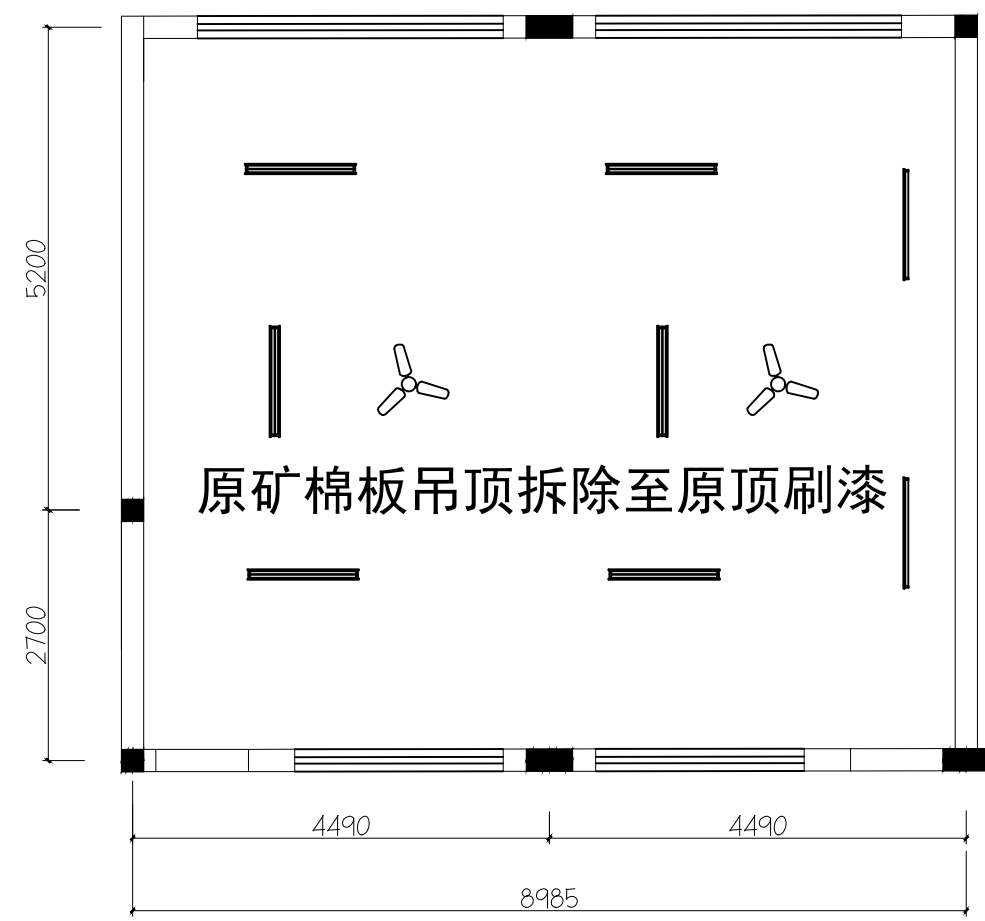

普通教室顶面图

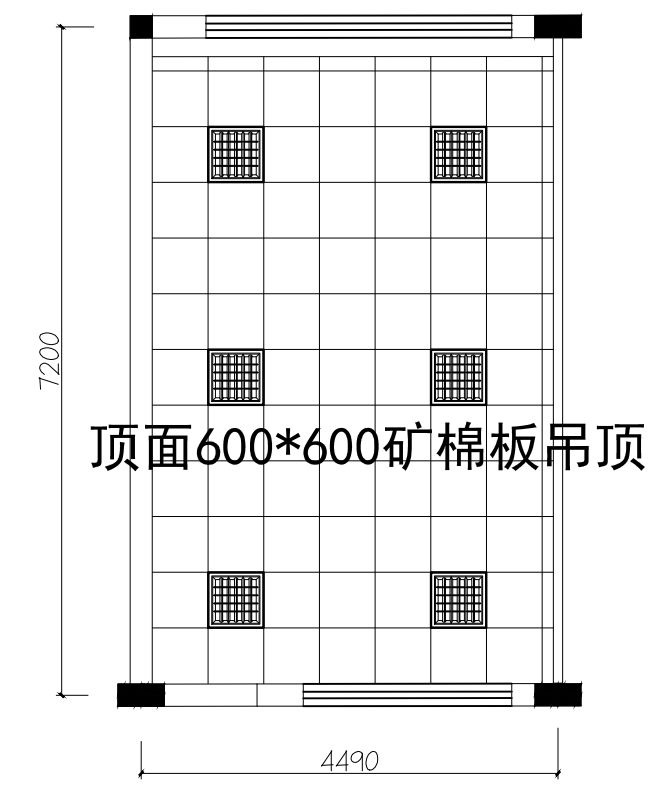

办公室顶面图

其余6间教室装修都是统一做法

暖通 HVAC	强电 Electricity	弱电 ELV
建筑 Architecture	结构 Structure	给排水 Plumbing
会签 Confirmed by		

图例	说明
	吊线灯
	风扇
	600*600平板灯

设计单位
DESIGN
INSTITUTE



江苏中镁工程规划设计研究院有限公司
JIANGSU ZHONGMEI ENGINEERING PLANNING
AND DESIGN INSTITUTE CO., LTD

证书
CERTIFICATE

建筑行业(建筑工程)甲级
证书编号: A132051790
市政行业(给排水、道路桥梁、公共交通、燃气热力、环境卫生工程)乙级
风景园林工程专项乙级
证书编号: A232051797


建设单位 Client		
工程名称 Project Name		
子项名称 Sub-Project		
项目编号 Project No.	子项编号 Sub-Project No.	
审定 Approved by	洪钦	洪钦
审核 Verified by	尹述盛	尹述盛
项目负责人 Project manager	尹述盛	尹述盛
专业负责人 Profession manager	尹述盛	尹述盛
校对 Checked by	王锐	王锐
设计 Designer	张雁	张雁
制图 Drawn By	张雁	张雁

图纸名称 Drawing Title	志学楼普通教室、办公室插座连线图	
专业 Discipline	阶段 Stage	
版次 Version No.	图号 Drawing No.	31
比例 Scale	日期 Date	

本图须加盖出图签章, 否则一律无效
Invalid Unless Stamped


单位出图专用章 | Stamp of design unit

注册执业专用章 | Stamp of Registration

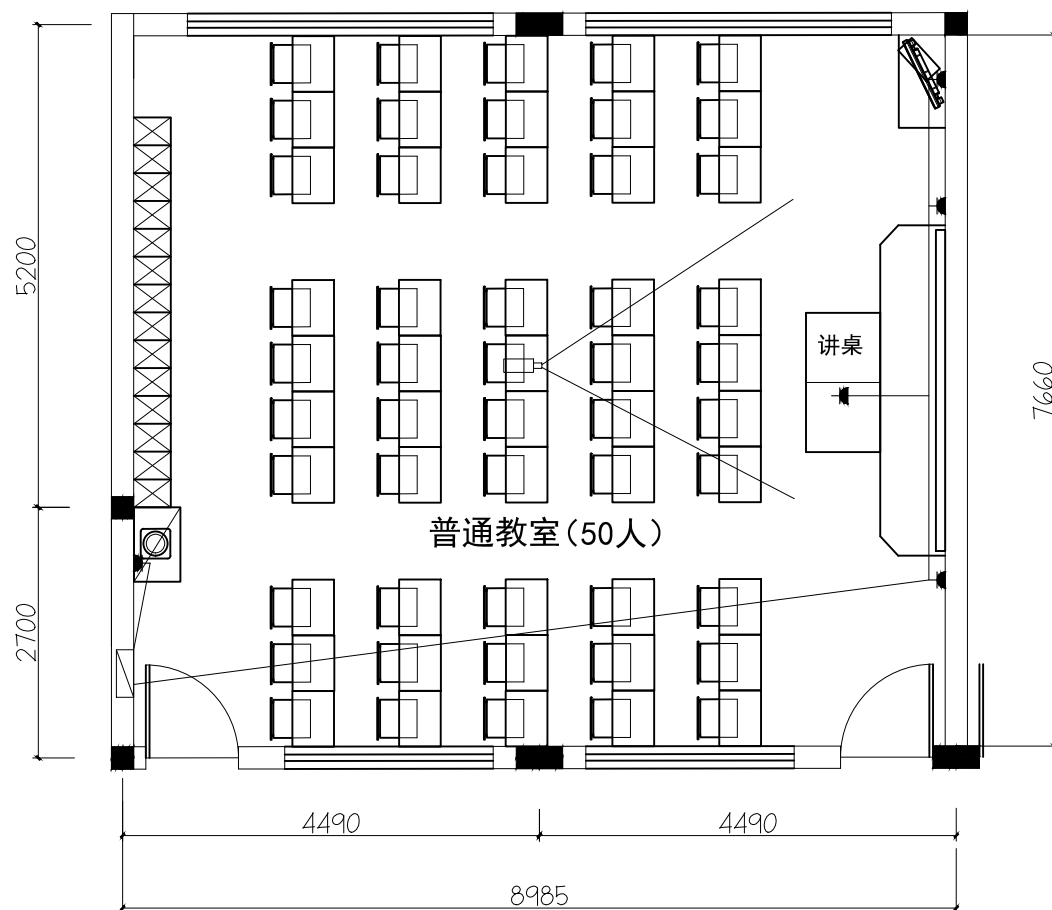

五孔插座

普通教室插座连线图

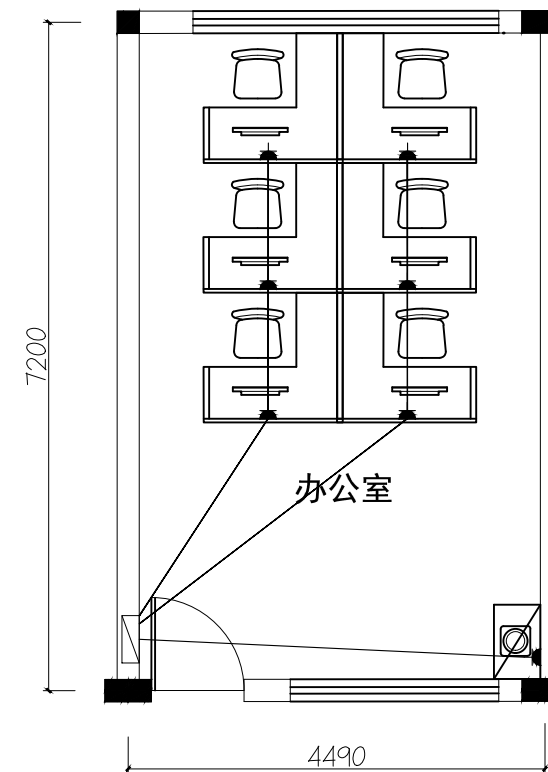

办公室插座连线图

其余6间教室装修都是统一做法

暖通 HVAC	强电 Electricity	弱电 ELV
建筑 Architecture	结构 Structure	给排水 Plumbing
会签 Confirmed by		

设计单位
DESIGN
INSTITUTE



江苏中镁工程规划设计研究院有限公司
JIANGSU ZHONGMEI ENGINEERING PLANNING
AND DESIGN INSTITUTE CO., LTD

证书
CERTIFICATE

建筑行业(建筑工程)甲级
证书编号: A132051790
市政行业(给排水、道路桥梁、公共交通、燃气热力、环境卫生工程)乙级
风景园林工程专项乙级
证书编号: A232051797


建设单位 Client		
工程名称 Project Name		
子项名称 Sub-Project		
项目编号 Project No.	子项编号 Sub-Project No.	
审定 Approved by	洪钦	洪钦
审核 Verified by	尹述盛	尹述盛
项目负责人 Project manager	尹述盛	尹述盛
专业负责人 Profession manager	尹述盛	尹述盛
校对 Checked by	王锐	王锐
设计 Designer	张雁	张雁
制图 Drawn By	张雁	张雁

图纸名称 Drawing Title	志学楼普通教室、办公室网络插座图	
专业 Discipline	阶段 Stage	
版次 Version No.	图号 Drawing No.	31
比例 Scale	日期 Date	

本图须加盖出图签章, 否则一律无效
Invalid Unless Stamped


单位出图专用章 | Stamp of design unit

注册执业专用章 | Stamp of Registration

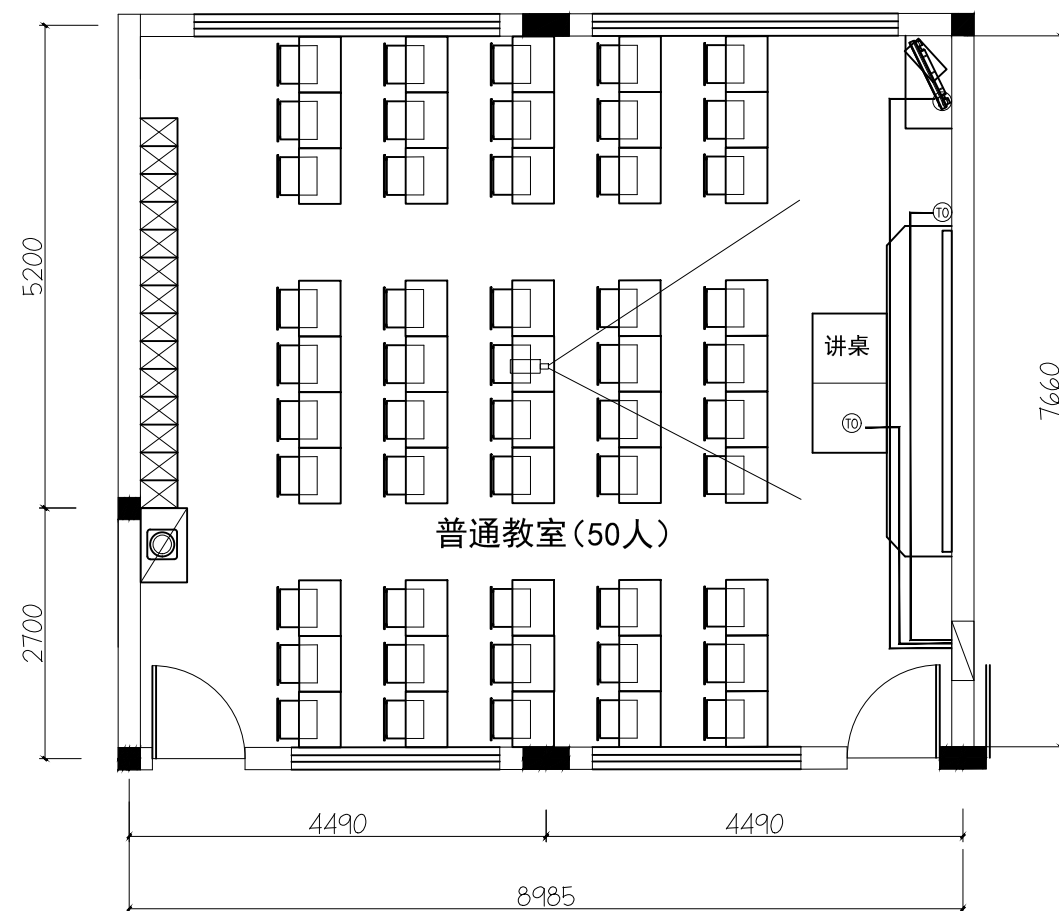

⑩ 网络插座

普通教室网络插座图

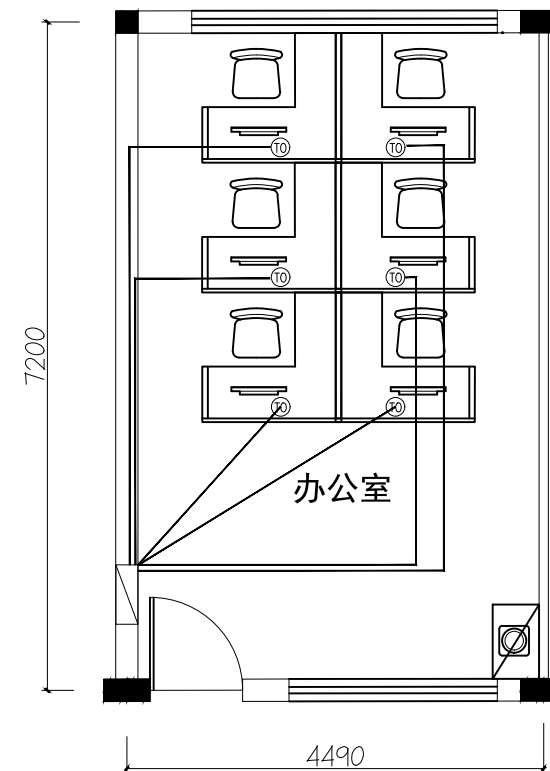

办公室网络插座图

其余6间教室装修都是统一做法

暖通 HVAC	强电 Electricity	弱电 ELV
建筑 Architecture	结构 Structure	给排水 Plumbing
会签 Confirmed by		

设计单位
DESIGN
INSTITUTE



江苏中镁工程规划设计研究院有限公司
JIANGSU ZHONGMEI ENGINEERING PLANNING
AND DESIGN INSTITUTE CO., LTD

证书
CERTIFICATE

建筑行业(建筑工程)甲级
证书编号: A132051790
市政行业(给排水、道路桥梁、公共交通、燃气热力、环境卫生工程)乙级
风景园林工程专项乙级
证书编号: A232051797


建设单位 Client		
工程名称 Project Name		
子项名称 Sub-Project		
项目编号 Project No.		子项编号 Sub-Project No.
审定 Approved by	洪钦	洪钦
审核 Verified by	尹述盛	尹述盛
项目负责人 Project manager	尹述盛	尹述盛
专业负责人 Profession manager	尹述盛	尹述盛
校对 Checked by	王锐	王锐
设计 Designer	张雁	张雁
制图 Drawn By	张雁	张雁

图纸名称 Drawing Title	志学楼普通教室、办公室地面材质图		
专业 Discipline		阶段 Stage	
版次 Version No.		图号 Drawing No.	29
比例 Scale		日期 Date	

本图须加盖出图签章, 否则一律无效
Invalid Unless Stamped

单位出图专用章 | Stamp of design unit

注册执业专用章 | Stamp of Registration

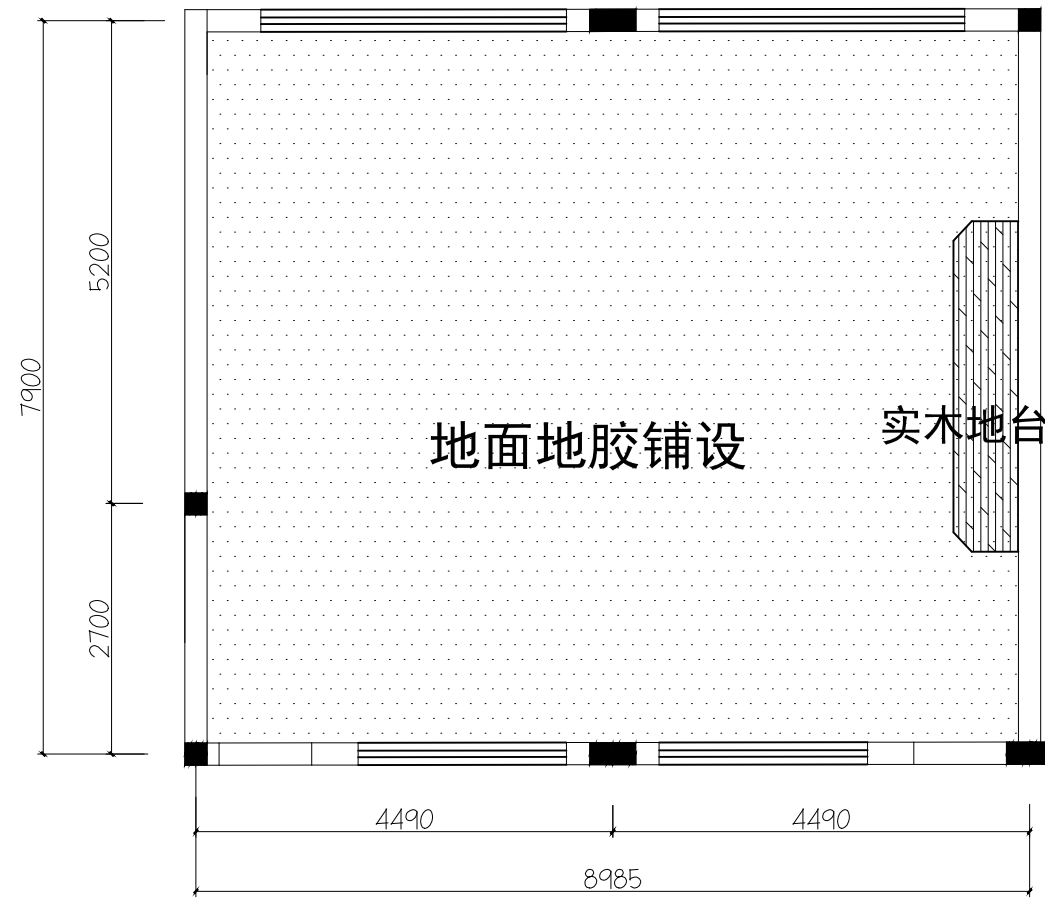

普通教室地面图



办公室地面图

其余6间教室装修都是统一做法

暖通 HVAC	强电 Electricity	弱电 ELV
建筑 Architecture	结构 Structure	给排水 Plumbing
会签 Confirmed by		

设计单位
DESIGN
INSTITUTE



江苏中铁工程规划设计研究院有限公司
JIANGSU ZHONGMEI ENGINEERING PLANNING
AND DESIGN INSTITUTE CO., LTD

证书
CERTIFICATE

建筑行业(建筑工程)甲级
证书编号: A132051790
市政行业(给排水、道路桥梁、公共交通、燃气热力、环境卫生工程)乙级
风景园林工程专项乙级
证书编号: A232051797


建设单位 Client		
工程名称 Project Name		
子项名称 Sub-Project		
项目编号 Project No.	子项编号 Sub-Project No.	
审定 Approved by	洪钦	洪钦
审核 Verified by	尹述盛	尹述盛
项目负责人 Project manager	尹述盛	尹述盛
专业负责人 Profession manager	尹述盛	尹述盛
校对 Checked by	王锐	王锐
设计 Designer	张雁	张雁
制图 Drawn By	张雁	张雁

图纸名称 Drawing Title	志学楼普通教室、办公室立面索引图		
专业 Discipline		阶段 Stage	
版次 Version No.		图号 Drawing No.	33
比例 Scale		日期 Date	


本图须加盖出图签章, 否则一律无效
Invalid Unless Stamped

单位出图专用章 | Stamp of design unit

注册执业专用章 | Stamp of Registration

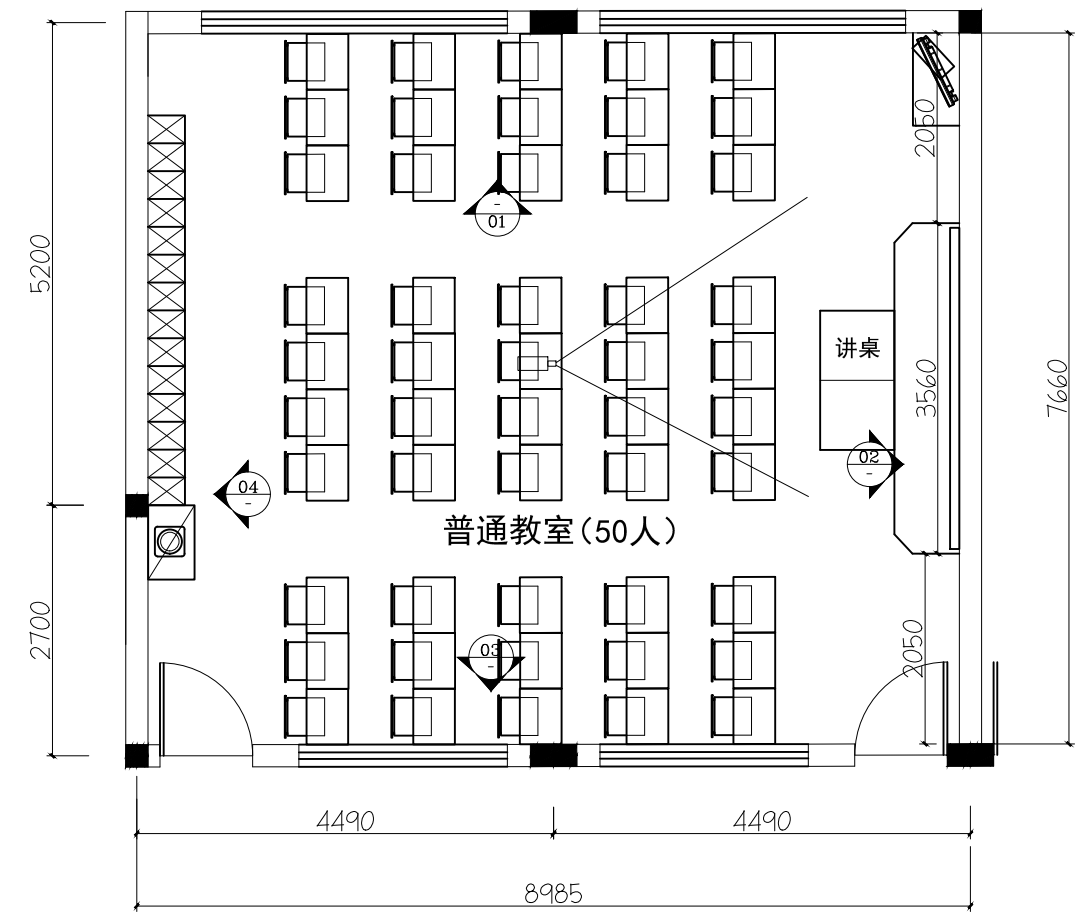

普通教室索引图

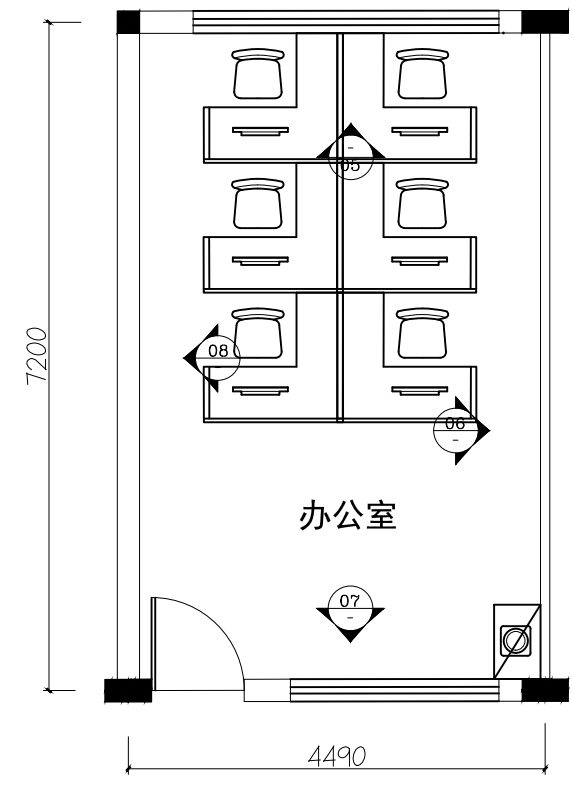

办公室索引图

其余6间教室装修都是统一做法

暖通 HVAC	强电 Electricity	弱电 ELV
建筑 Architecture	结构 Structure	给排水 Plumbing
会签 Confirmed by		

设计单位
DESIGN
INSTITUTE



江苏中镁工程规划设计研究院有限公司
JIANGSU ZHONGMEI ENGINEERING PLANNING
AND DESIGN INSTITUTE CO., LTD

证书
CERTIFICATE

建筑行业(建筑工程)甲级
证书编号: A132051790
市政行业(给排水、道路桥梁、公共交通、燃气热力、环境卫生工程)乙级
风景园林工程专项乙级
证书编号: A232051797


建设单位 Client		
工程名称 Project Name		
子项名称 Sub-Project		
项目编号 Project No.		子项编号 Sub-Project No.
审定 Approved by	洪钦	洪钦
审核 Verified by	尹述盛	尹述盛
项目负责人 Project manager	尹述盛	尹述盛
专业负责人 Profession manager	尹述盛	尹述盛
校对 Checked by	王锐	王锐
设计 Designer	张雁	张雁
制图 Drawn By	张雁	张雁

图纸名称 Drawing Title	宿舍一层至四层灯具连线图	
专业 Discipline	阶段 Stage	
版次 Version No.	图号 Drawing No.	06
比例 Scale	日期 Date	

本图须加盖出图签章, 否则一律无效
Invalid Unless Stamped

单位出图专用章 | Stamp of design unit

注册执业专用章 | Stamp of Registration

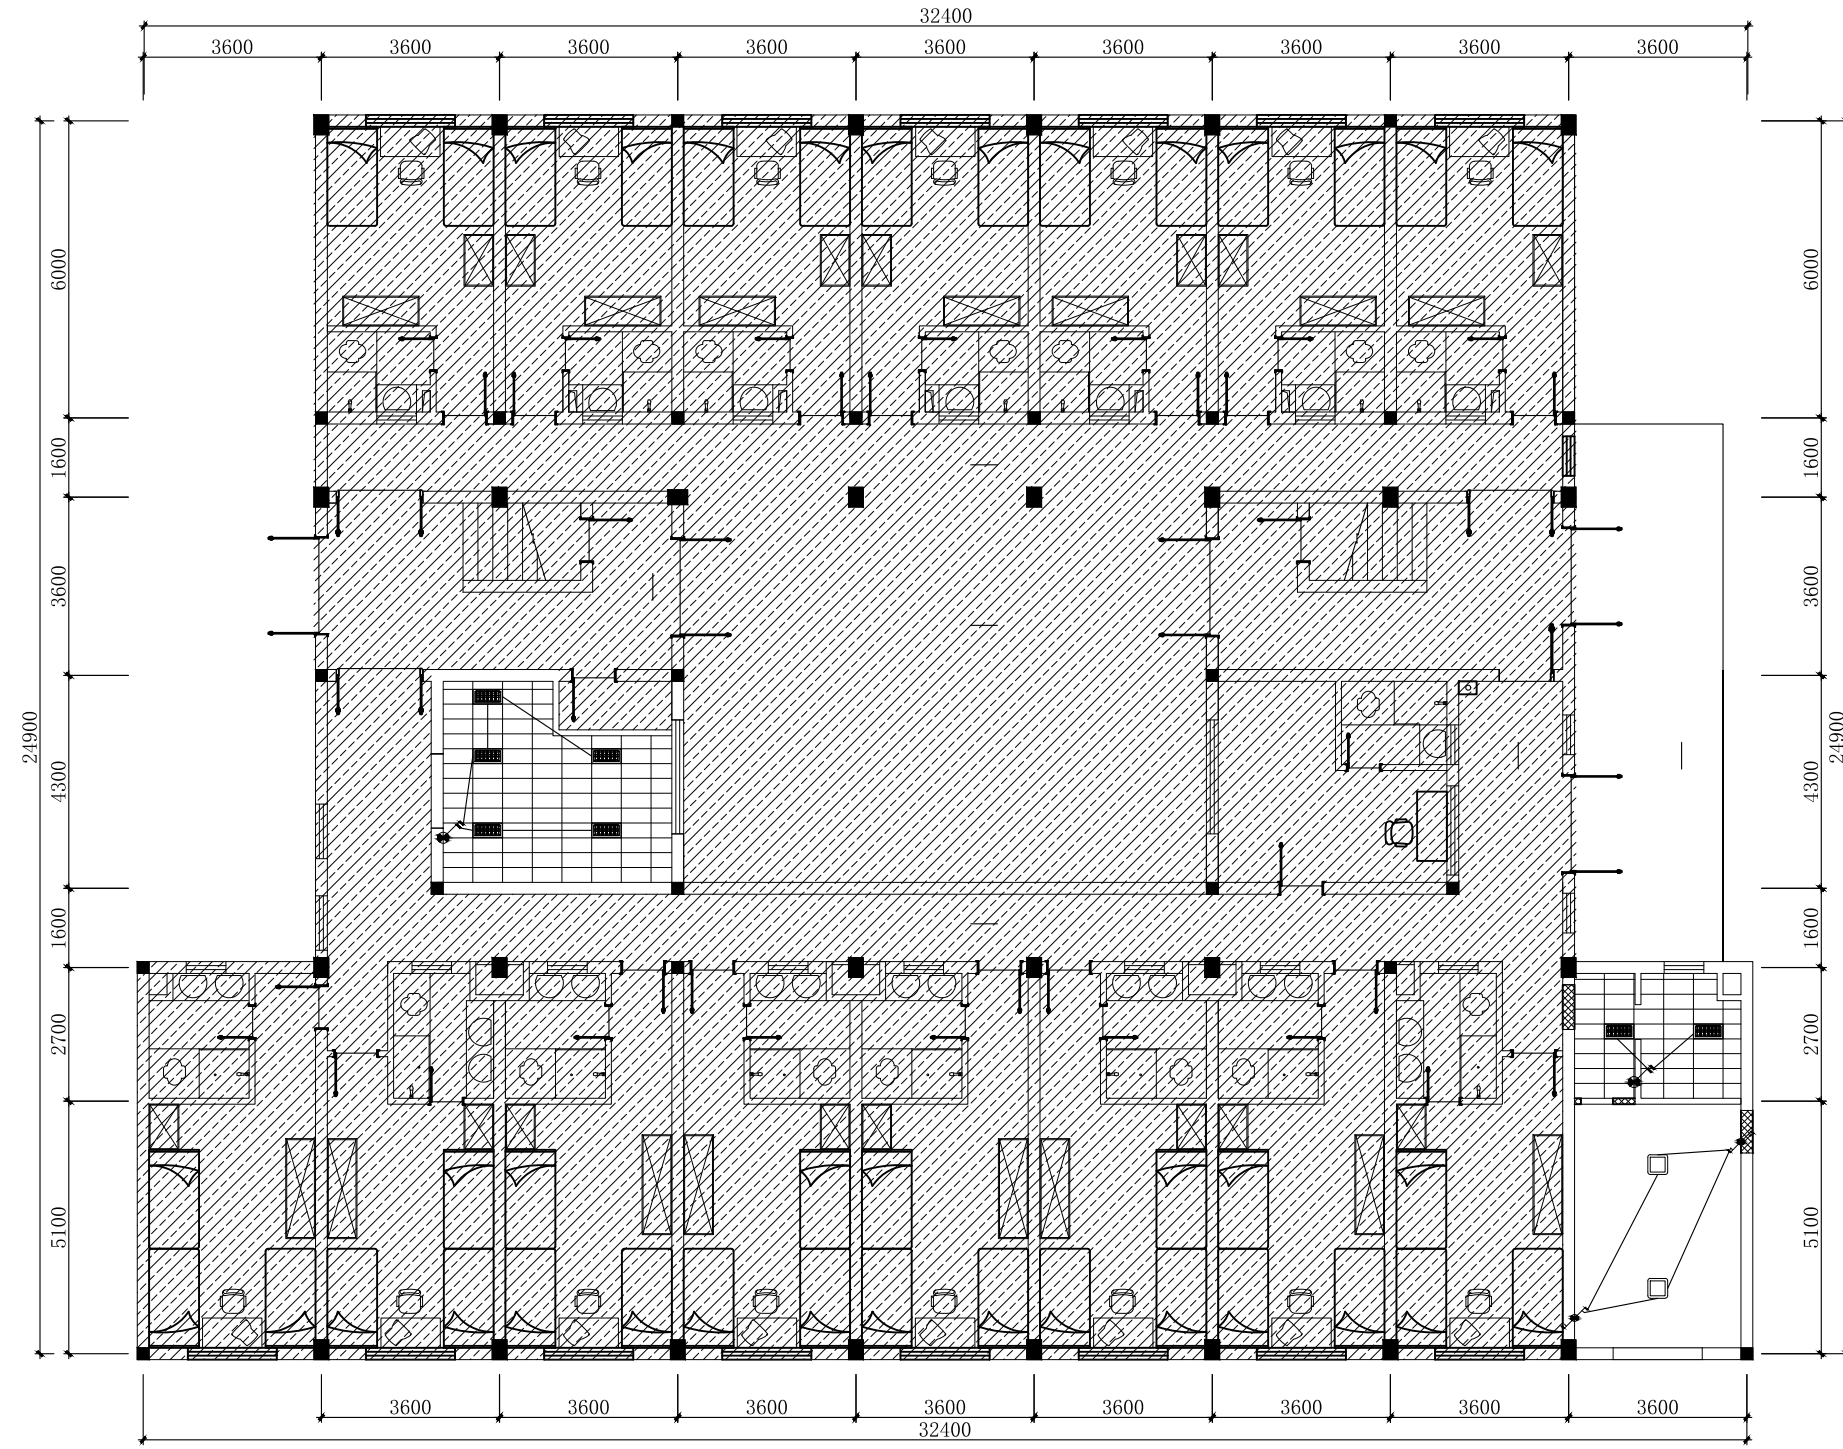

- 单联单控开关
- 双联单控开关
- 双联双控开关
- 密闭单极开关
- 300*600平板灯
- 吸顶灯

暖通 HVAC	强电 Electricity	弱电 ELV
建筑 Architecture	结构 Structure	给排水 Plumbing
会签 Confirmed by		

设计单位
DESIGN
INSTITUTE




江苏中镁工程规划设计研究院有限公司
JIANGSU ZHONGMEI ENGINEERING PLANNING
AND DESIGN INSTITUTE CO., LTD


证书
CERTIFICATE

建筑行业(建筑工程)甲级
证书编号: A132051790
市政行业(给排水、道路桥梁、公共交通、燃气热力、环境卫生工程)乙级
风景园林工程专项乙级
证书编号: A232051797


建设单位 Client		
工程名称 Project Name		
子项名称 Sub-Project		
项目编号 Project No.		子项编号 Sub-Project No.
审定 Approved by	洪钦	洪钦
审核 Verified by	尹述盛	尹述盛
项目负责人 Project manager	尹述盛	尹述盛
专业负责人 Profession manager	尹述盛	尹述盛
校对 Checked by	王锐	王锐
设计 Designer	张雁	张雁
制图 Drawn By	张雁	张雁

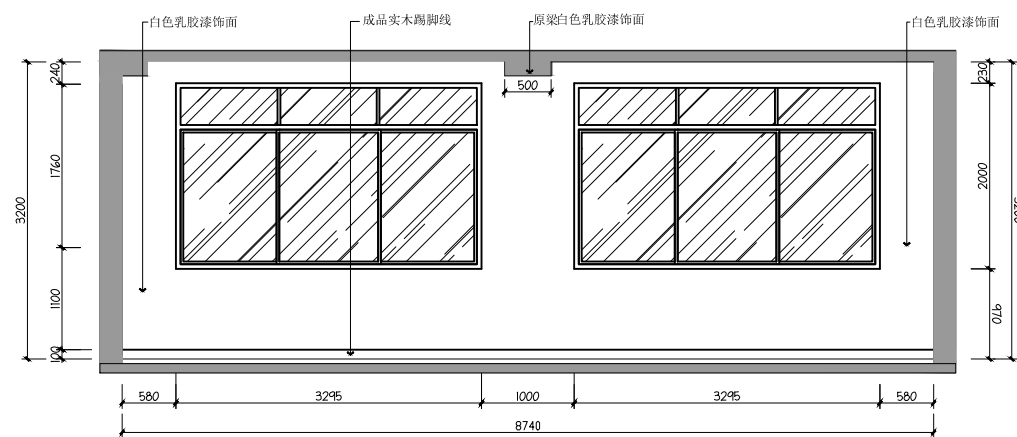


01 1F 普通教室01立面图

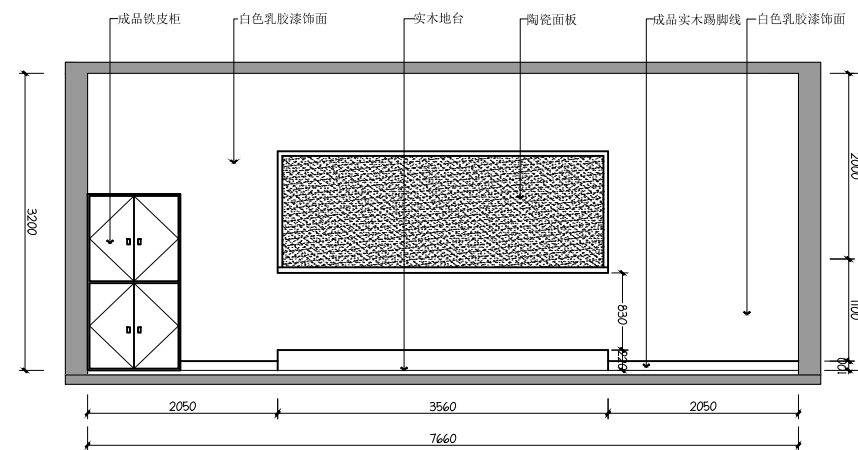

02 1F 普通教室02立面图

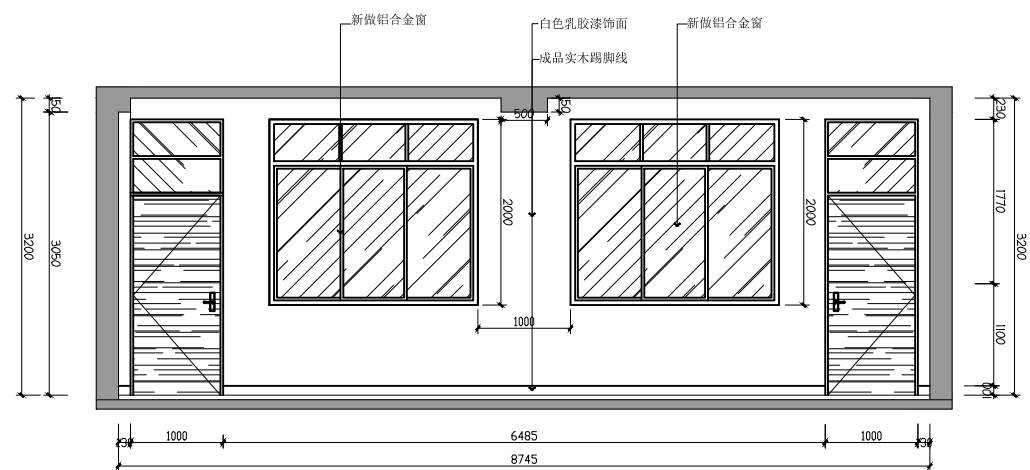

03 1F 普通教室03立面图

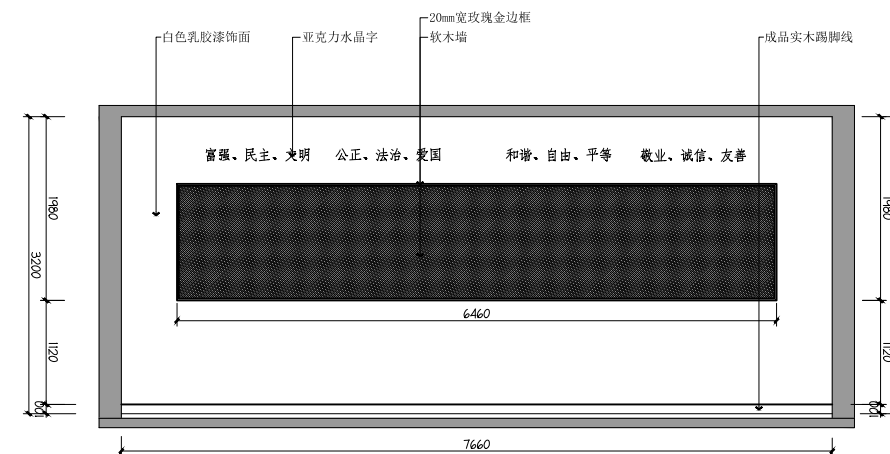

04 1F 普通教室04立面图

其余普通教室立面做法一致

其余6间教室装修都是同意做法

暖通 HVAC	强电 Electricity	弱电 ELV
建筑 Architecture	结构 Structure	给排水 Plumbing
会签 Confirmed by		

图纸名称 Drawing Title	志学楼普通教室01、02、03、04立面图		
专业 Discipline		阶段 Stage	
版次 Version No.		图号 Drawing No.	34
比例 Scale		日期 Date	

本图须加盖出图签章, 否则一律无效
Invalid Unless Stamped

单位出图专用章 | Stamp of design unit

注册执业专用章 | Stamp of Registration

设计单位
DESIGN
INSTITUTE




江苏中镁工程规划设计研究院有限公司
JIANGSU ZHONGMEI ENGINEERING PLANNING
AND DESIGN INSTITUTE CO., LTD


证书
CERTIFICATE

建筑行业(建筑工程)甲级
证书编号: A132051790
市政行业(给排水、道路桥梁、公共交通、燃气热力、环境卫生工程)乙级
风景园林工程专项乙级
证书编号: A232051797


建设单位 Client		
工程名称 Project Name		
子项名称 Sub-Project		
项目编号 Project No.		子项编号 Sub-Project No.
审定 Approved by	洪钦	洪钦
审核 Verified by	尹述盛	尹述盛
项目负责人 Project manager	尹述盛	尹述盛
专业负责人 Profession manager	尹述盛	尹述盛
校对 Checked by	王锐	王锐
设计 Designer	张雁	张雁
制图 Drawn By	张雁	张雁

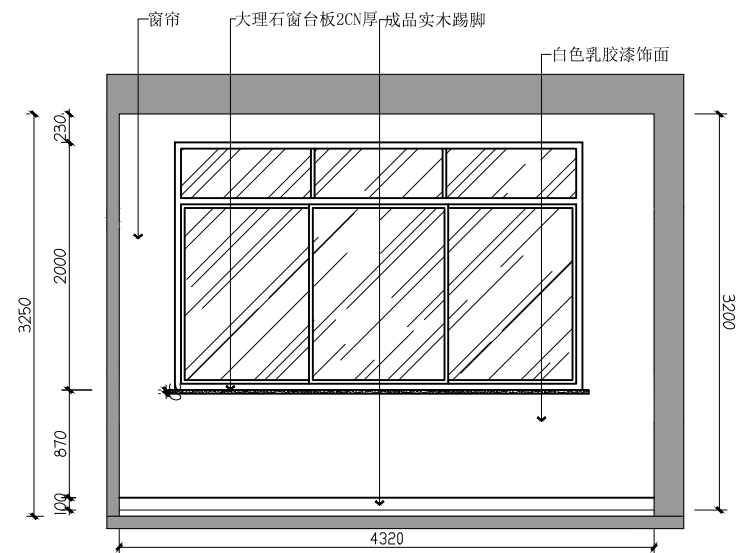


05 办公室05立面图
1F Scale 1:60

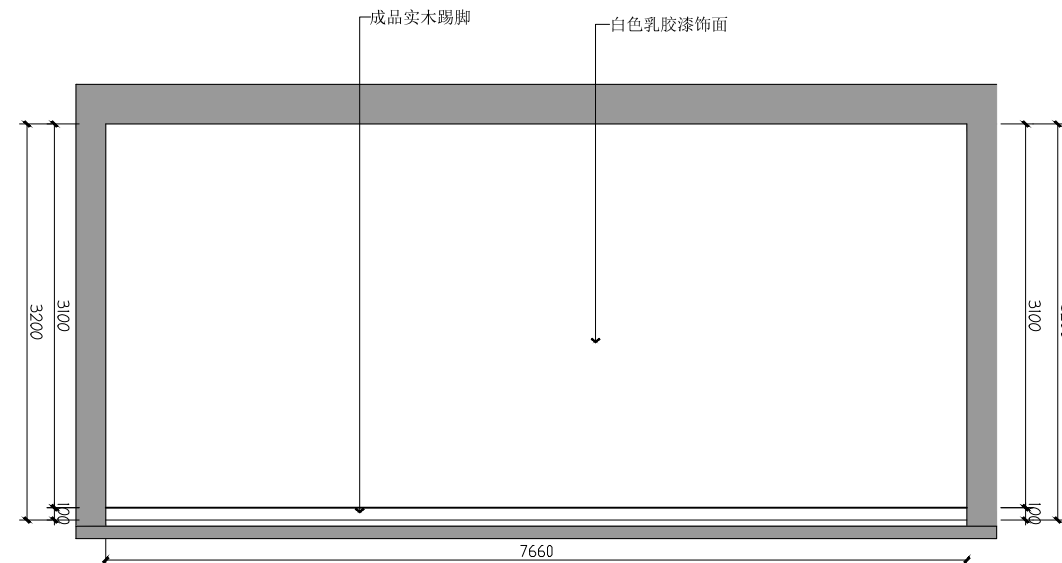

06 办公室06立面图
1F Scale 1:60

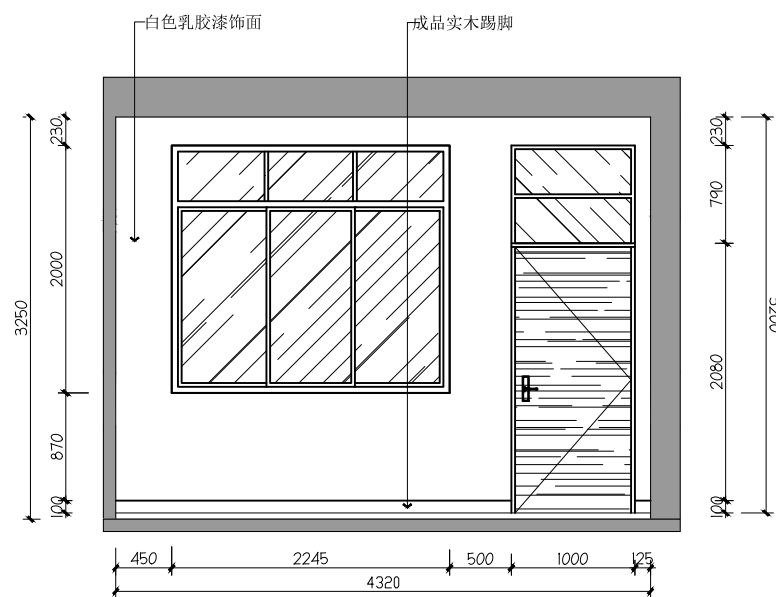

07 办公室07立面图
1F Scale 1:60

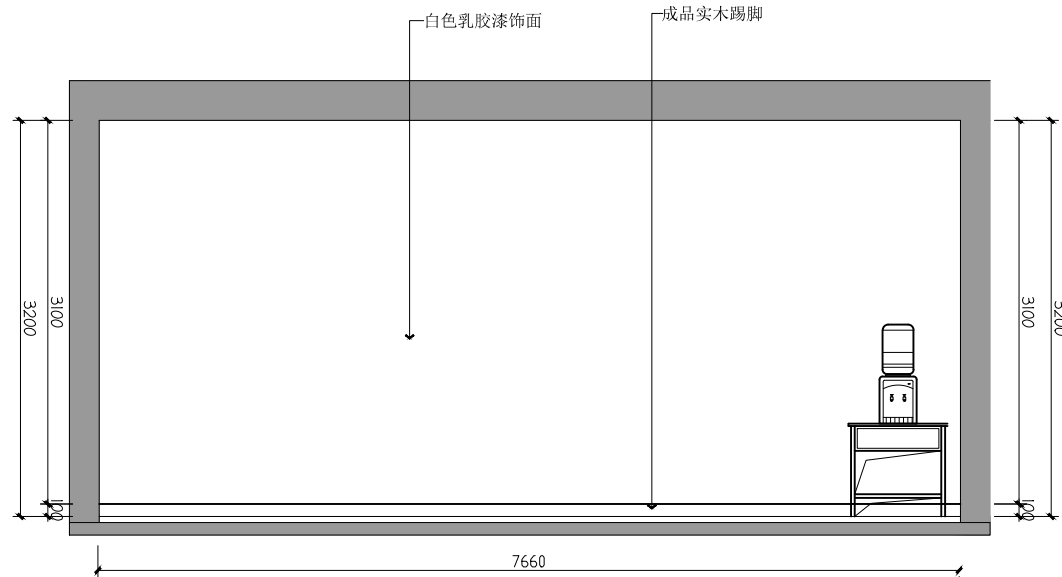

08 办公室08立面图
1F Scale 1:60

其余办公室立面做法一致

其余6间教室装修都是同意做法

暖通 HVAC	强电 Electricity	弱电 ELV
建筑 Architecture	结构 Structure	给排水 Plumbing
会签 Confirmed by		

图纸名称 Drawing Title	志学楼办公室05、06、07、08立面图	
专业 Discipline	阶段 Stage	
版次 Version No.	图号 Drawing No.	35
比例 Scale	日期 Date	

本图须加盖出图签章, 否则一律无效
Invalid Unless Stamped

单位出图专用章 | Stamp of design unit

注册执业专用章 | Stamp of Registration

设计单位
DESIGN
INSTITUTE



江苏中镁工程规划设计研究院有限公司
JIANGSU ZHONGMEI ENGINEERING PLANNING
AND DESIGN INSTITUTE CO., LTD

证书
CERTIFICATE

建筑行业(建筑工程)甲级
证书编号: A132051790
市政行业(给排水、道路桥梁、公共交通、燃气热力、环境卫生工程)乙级
风景园林工程专项乙级
证书编号: A232051797


建设单位 Client		
工程名称 Project Name		
子项名称 Sub-Project		
项目编号 Project No.		子项目编号 Sub-Project No.
审定 Approved by	洪钦	洪钦
审核 Verified by	尹述盛	尹述盛
项目负责人 Project manager	尹述盛	尹述盛
专业负责人 Profession manager	尹述盛	尹述盛
校对 Checked by	王锐	王锐
设计 Designer	张雁	张雁
制图 Drawn By	张雁	张雁

图纸名称 Drawing Title	志学楼普通教室节点图1	
专业 Discipline		阶段 Stage
版次 Version No.		图号 Drawing No.
比例 Scale		日期 Date


本图须加盖出图签章, 否则一律无效
Invalid Unless Stamped

单位出图专用章 | Stamp of design unit


注册执业专用章 | Stamp of Registration

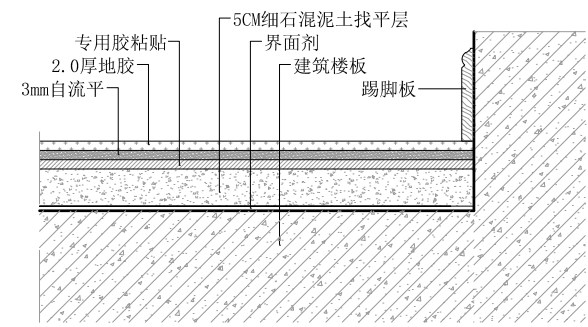


地胶节点图

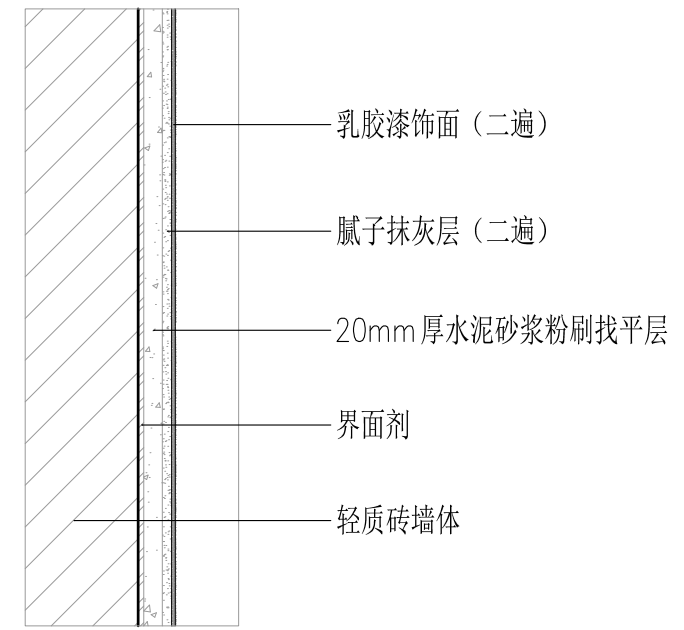

墙面乳胶漆节点图

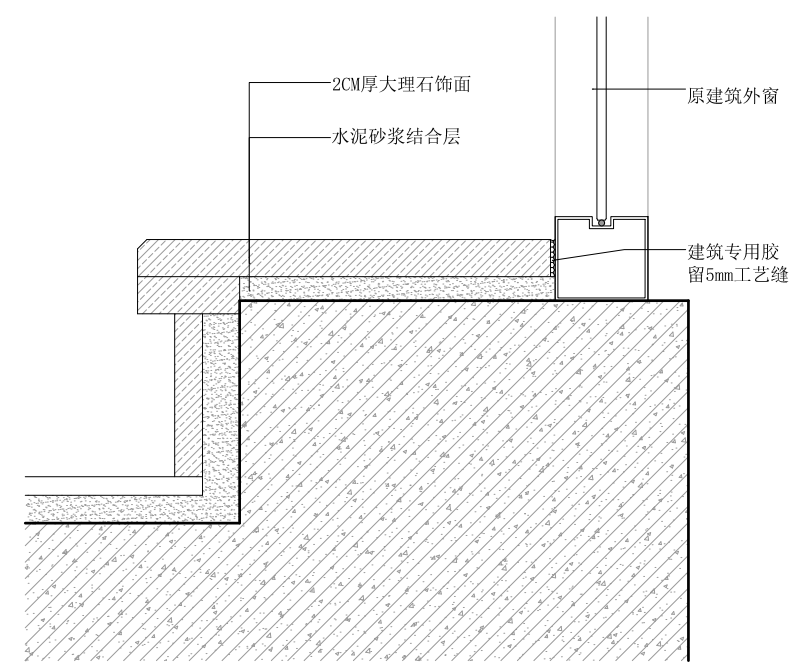

窗台大理石节点图

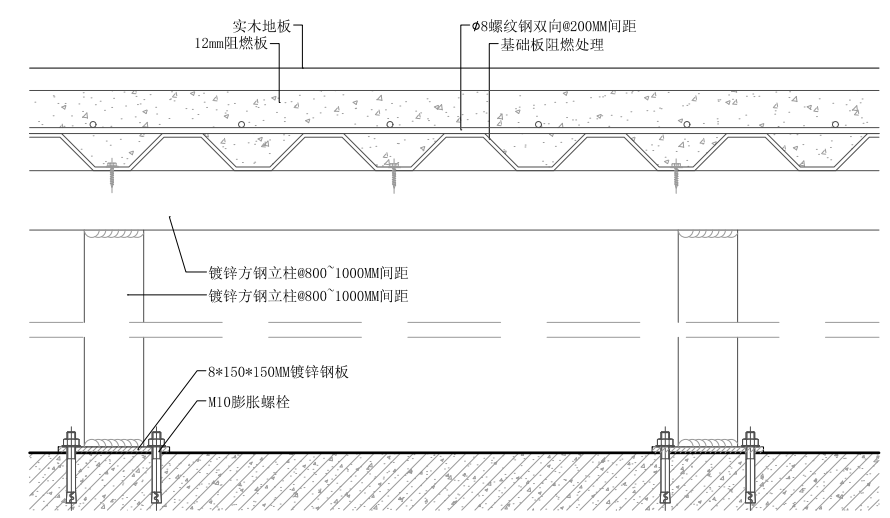

实木地台节点图

暖通 HVAC	强电 Electricity	弱电 ELV
建筑 Architecture	结构 Structure	给排水 Plumbing
会签 Confirmed by		

设计单位
DESIGN
INSTITUTE



江苏中镁工程规划设计研究院有限公司
JIANGSU ZHONGMEI ENGINEERING PLANNING
AND DESIGN INSTITUTE CO., LTD

证书
CERTIFICATE

建筑行业(建筑工程)甲级
证书编号: A132051790
市政行业(给排水、道路桥梁、公共交通、燃气热力、环境卫生工程)乙级
风景园林工程专项乙级
证书编号: A232051797


建设单位 Client		
工程名称 Project Name		
子项名称 Sub-Project		
项目编号 Project No.		子项编号 Sub-Project No.
审定 Approved by	洪钦	洪钦
审核 Verified by	尹述盛	尹述盛
项目负责人 Project manager	尹述盛	尹述盛
专业负责人 Profession manager	尹述盛	尹述盛
校对 Checked by	王锐	王锐
设计 Designer	张雁	张雁
制图 Drawn By	张雁	张雁

图纸名称 Drawing Title	志学楼普通教室节点图2	
专业 Discipline		阶段 Stage
版次 Version No.		图号 Drawing No.
比例 Scale		日期 Date

本图须加盖出图签章, 否则一律无效
Invalid Unless Stamped

单位出图专用章 | Stamp of design unit

注册执业专用章 | Stamp of Registration

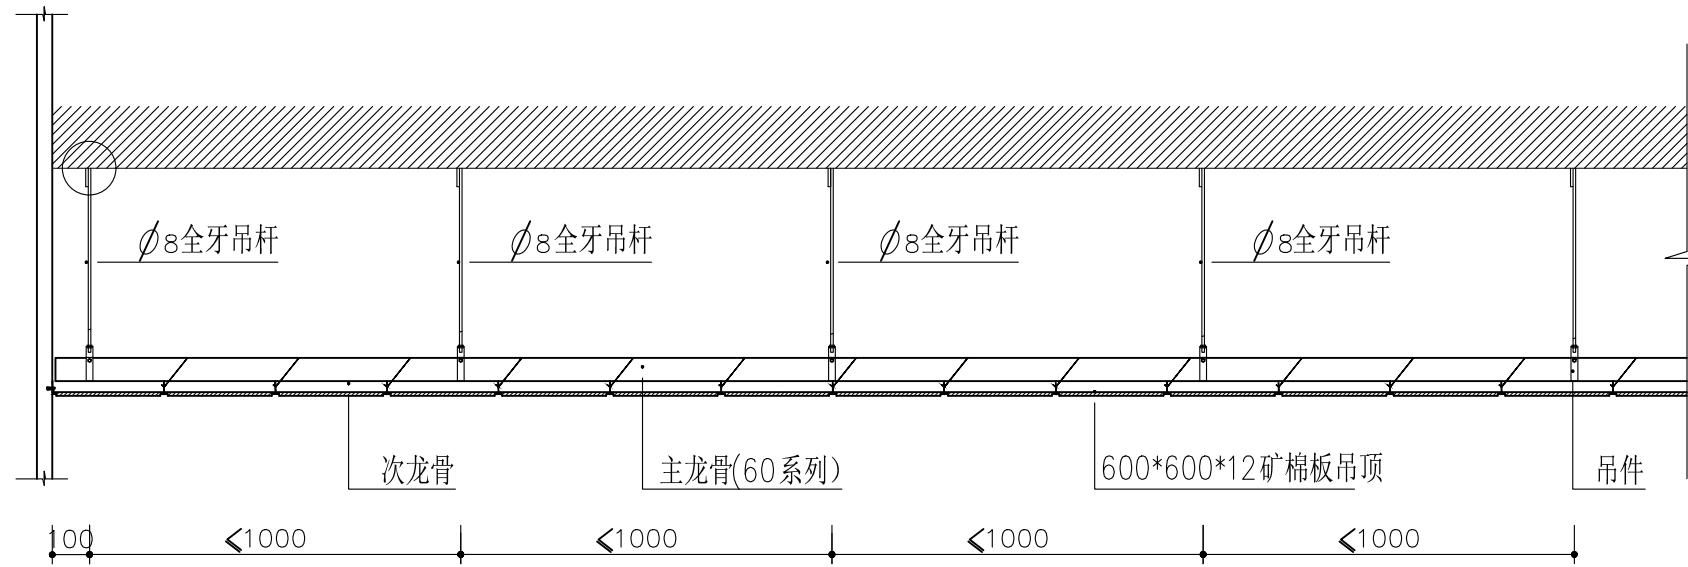

矿棉板吊顶节点图

暖通 HVAC	强电 Electricity	弱电 ELV
建筑 Architecture	结构 Structure	给排水 Plumbing
会签 Confirmed by		

设计单位
DESIGN
INSTITUTE




江苏中镁工程规划设计研究院有限公司
JIANGSU ZHONGMEI ENGINEERING PLANNING
AND DESIGN INSTITUTE CO., LTD

证书
CERTIFICATE


建筑行业(建筑工程)甲级
证书编号: A132051790
市政行业(给排水、道路桥梁、公共交通、燃气热力、环境卫生工程)乙级
风景园林工程专项乙级
证书编号: A232051797

建设单位 Client		
工程名称 Project Name		
子项名称 Sub-Project		
项目编号 Project No.		子项编号 Sub-Project No.
审定 Approved by	洪钦	洪钦
审核 Verified by	尹述盛	尹述盛
项目负责人 Project manager	尹述盛	尹述盛
专业负责人 Profession manager	尹述盛	尹述盛
校对 Checked by	王锐	王锐
设计 Designer	张雁	张雁
制图 Drawn By	张雁	张雁

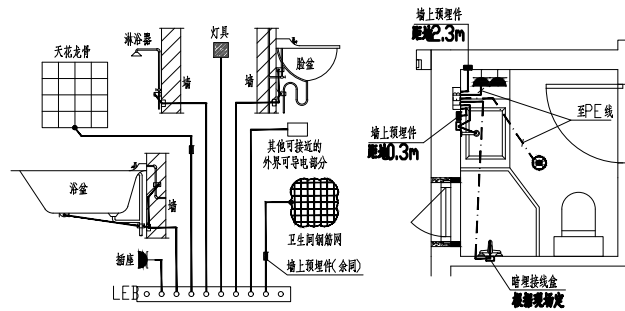


有淋浴设施的卫生间局部等电位连接原理图 有淋浴设施的卫生间局部等电位连接平面图

- 卫生间局部等电位连接说明:
1. 应将浴室内的外露可导电部分和可接近的外界可导电部分做局部等电位联结。卫生间等电位端子箱位置详见平面, 距地0.3m, 具体做法见图集15D502第18页, L(长度)由施工单位确定, 但不应小于200mm。
 2. 等电位联结线可采用-25x4镀锌扁钢或不小于BVR-1x2.5mm 导线(地面内或墙内穿PVC16管暗敷)。
 3. 等电位联结线与浴盆、下水管等卫生设备的连接参见图集15D502第38~40页。
 4. 卫生间内的各种金属构件若定于二次装修施工, 则除至灯具及插座外, 其余仅作参考。
 5. 各接线盒、预埋件高度应根据实际卫浴产品确定。

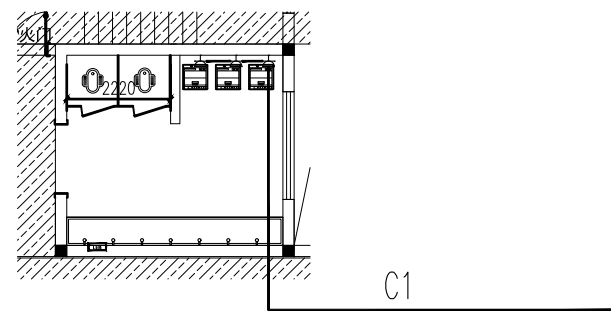


宿舍一~四层卫生间插座布置图

共四间

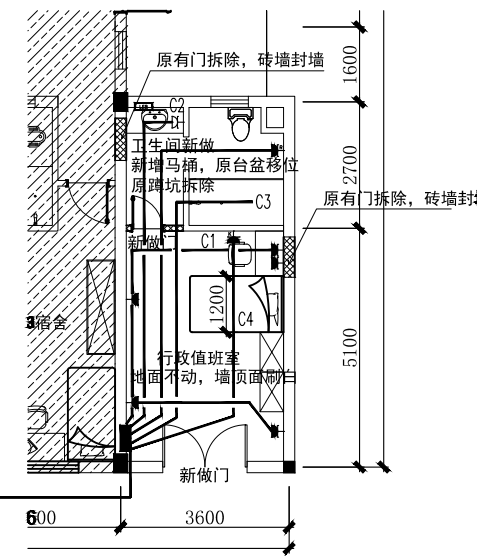


一层值班室插座布置图


至楼层强电间 预留30米报价

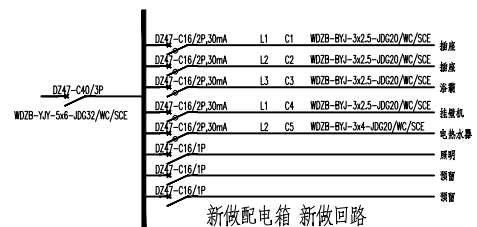


新做配电箱 新做回路

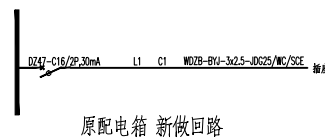

原配电箱 新做回路

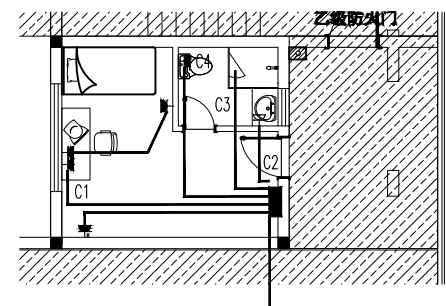

宿舍三层教师宿舍插座布置图

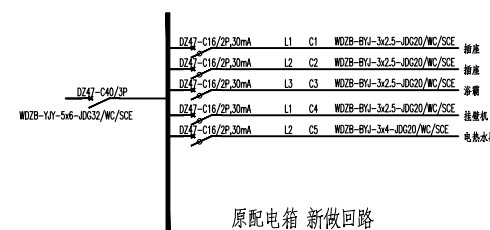

原配电箱 新做回路

暖通 HVAC	强电 Electricity	弱电 ELV
建筑 Architecture	结构 Structure	给排水 Plumbing
会签 Confirmed by		

图纸名称 Drawing Title	宿舍楼插座布置图	
专业 Discipline	阶段 Stage	
版次 Version No.	图号 Drawing No.	
比例 Scale	日期 Date	

本图须加盖出图签章, 否则一律无效
Invalid Unless Stamped

单位出图专用章 | Stamp of design unit

注册执业专用章 | Stamp of Registration

暖通 HVAC	强电 Electricity	弱电 ELV
建筑 Architecture	结构 Structure	给排水 Plumbing
会签 Confirmed by		

一、设计依据

- (一) 本工程设计任务书
- (二) 建设单位提供的有关市政条件
- (三) 规范和有关工种提供的专业图及设计资料
- (四) 国家颁布的现行有关设计规范
 1. 《建筑给水排水设计标准》GB 50015-2019
 2. 《建筑设计防火规范》GB 50016-2014(2018)
 3. 《建筑灭火器配置设计规范》GB 50140-2005
 4. 《民用建筑节水设计标准》GB 50555-2010
 5. 《自动喷水灭火系统设计规范》GB 50084-2017
 6. 《消防给水及消火栓系统技术规范》GB50974-2014

二、工程概况

本工程为二次装修给排水工程
 三、设计范围
 1.生活给水系统 2.生活热水系统 3.排水系统

四、系统设计

- (一) 生活给水系统
 - 1F 系统制供水
- (二) 生活热水系统
 - 采用电热水器提供热水 锅炉
- (三) 排水系统
 - 采用化粪池

五、卫生洁具

- 安装应依据产品安装要求并参照国标GB9304进行,卫生洁具采用节水型产品。
- (一) 坐式大便器宜采用设有大、小便分档冲洗水箱(坐便器用水效率等级不低于2级)
 - (二) 小便器应采用感应式冲洗阀;(冲洗阀用水效率等级不低于2级)
 - (三) 公共卫生间的洗手盆应采用感应式或自闭式水嘴(水嘴的用水效率等级1级)
 - (四) 蹲坑采用自闭式冲水(冲洗阀用水效率等级不低于2级)

六、管材和接口

- (一) 所有卫生间的给水管采用PP-R管,热熔连接,冷水管公称压力1.6MPa,热水管公称压力为2.0MPa,所有给水管管端均热熔。(室外明露保温层厚度50mm,半明露区域保温层厚度40mm。)
- (二) 污水管、废水管、雨水管采用PVC-U管及配件,承插连接并用胶剂粘接
 排水管的横管与横管,横管与立管的连接采用90度斜三通或45度三通,排水立管与排出管端的连接采用两个45度弯头,检查口高度从地面至检查口中心为1.0米;清扫口安装见国标S220,地漏安装应比地面低5-10毫米,地面有一定坡度坡向地漏,洗衣机采用带插孔的地漏,所有排水口下面设的存水弯其密封深度不得小于50mm。

七、管道敷设

- (一) 管道穿墙下外墙或水池壁时,应设柔性防水套管,详见国标02S404。管道穿墙、梁和楼板时应设套管,套管外径应比管子外径大10mm,下面与楼板齐,上面比楼板高20~30mm,管径空腔用C15细石混凝土浇筑填充。

- (二) 管道支架 管道支架或管卡应固定在楼板上或承重结构上,水泵房内采用减震吊架及支架
- (三) 塑料排水管道支吊架应符合《建筑给水硬聚氯乙烯管道工程技术规程》确定,立管底部应设支墩或采取牢固的固定措施,UPVC排水管应设伸缩节,>=DN100的UPVC排水管穿楼板、管道井时应设阻火圈,按国标05S406设置。
- (四) 管道防腐 各种管道应根据图中防腐要求进行施工,当未注明时,按下列防腐要求

非承压塑料排水管道时,排水立管的标准坡度宜为0.026,通气立管以0.01的上升坡度坡向通气立管,横干管的坡度如下:

管径(mm)	De110	De125	De150	De200
最小坡度	0.004	0.0035	0.003	0.003

下列管道至地面的排水坡度按下表确定:

溢流管管径(mm)	DN50	DN75	DN100
溢流管个数	1~2	3	4~5

当淋浴器采用淋浴喷头时,8个淋浴器可设置一个直径100mm的地漏;当超过8个时,应设置直径150mm的地漏,当排水立管底部或横管上的清扫口至室内检查井中心的最大长度大于下表中的数值时,在地漏图上应标注,标注在清扫口或检查井口。

管径(mm)	DN50	DN75	DN100	DN100以上
最大长度(m)	10	12	15	20

- (五) 图中所注安装尺寸与标高,在满足使用,美观的条件下可根据到货设备的安装要求及现场实际情况,适当调整。设于板下的管道应尽量抬高敷设,管道交叉时,按小管让大管,水管让风管,有压管让无压管的原则处理。

八、管道试压

管道安装完毕后按《建筑给水排水及采暖工程施工质量验收规范》GB 50242-2002 及《建筑给水聚丙烯管道工程技术规范》GB/T 50349-2005 的要求对管道系统进行水压试验。

九、管道冲洗

- (一) 给水管在系统运行前必须用水冲洗,要求以系统最大设计流量或不小于1.5m/s的流速进行,直到出水的水色和透明度与进水目测一致为合格,给水管在冲洗后还应用水20~30mg/L 的消毒液的水源对管道进行消毒,停留时间不小于24小时。
- (二) 排水管做灌水和水球试验,以管道畅通为合格。

十、其它

- (一) 图中所注尺寸,除管长、标高以外计外,其余均以毫米计。
- (二) 图中所注给水管管径,DN指公称直径,De 为外径
 除本设计说明外,还应遵守GB50242-2002《建筑给水排水及采暖工程施工质量验收规范》,CECS41:2004《建筑给水硬聚氯乙烯管道设计与施工规程》及CJ/T29-2010《建筑给水硬聚氯乙烯管道工程技术规程》施工。特种水表的施工方法详见国标图集05SS02中的有关章节。
- (三) 本工程图须经当地有关消防职能部门审批后方可施工。

PP-R 管公称直径与公称外径对照表

公称直径	DN15	DN20	DN25	DN32	DN40	DN50	DN63	DN80	DN100
公称外径	De20	De25	De32	De40	De50	De63	De75	De90	De110

标准图集选用表

序号	图集号	图集名称	序号	图集号	图集名称
1	15S202	室内消火栓安装	7	10S406	建筑给水用硬聚氯乙烯(PVC-U)管道安装
2	25S402	管道支架及吊架			
3	02S403	钢制管件	8	05SS02	特种水表井
4	09S304	卫生设备安装			
5	11S405-2	建筑给水聚丙烯类塑料管道安装			
6	04S301	建筑给水设备附件选用图集			

图例

给水管		热水给水管	
污水管		热水回水管	
直饮水管		废水管	
截止阀		闸阀	
止回阀		水表	
消声止回阀		自动排气阀	
管道过滤器		S型存水弯	
截止阀		P型存水弯	
电动阀		坐便器排水	
角阀		蹲坑自闭式冲洗阀	
小便斗冲洗阀(带感应器)		水表	
压力表		地漏	
检查口		排水套管	
清扫口		管道闷头	
通气帽		水龙头	
淋浴器			

卫生洁具给水配件安装高度 (仅作参考)

卫生洁具	安装高度mm	备注
洗脸盆	450	
坐便器	250	
蹲便器	850	儿童650
小便器	1150	儿童650
浴缸	650	
淋浴盆	900	
淋浴器	1150	
洗衣机	1150	

注:具体高度以甲方采购洁具说明书为准

留洞尺寸 (仅作参考)

卫生洁具	距墙距离	留洞尺寸(直径)	备注
洗脸盆	150	100	
坐便器	350	200	
蹲便器	640	200	
小便器	150	150	
浴缸	250	100	
淋浴盆	150	100	
排水立管	100	200	DN100
消防立管	100	200	DN100
冷凝水立管	80	150	
给水立管	100	150	>DN50
给水立管	80	150	<DN50

备注

1. 本次设计为预留,具体给排水立管位置现场确定,本图仅供报价参考
2. 公共区域的给水应该为感应节能型
3. 开水器排水需为间接排水
4. 蹲便器自带存水弯时,不得重复设置存水弯

设计单位
DESIGN
INSTITUTE



江苏中镁工程规划设计研究院有限公司
JIANGSU ZHONGMEI ENGINEERING PLANNING
AND DESIGN INSTITUTE CO., LTD

证书
CERTIFICATE

建筑行业(建筑工程)甲级
证书编号: A132051790
市政行业(给排水、道路桥梁、公共交通、燃气热力、环境卫生工程)乙级
风景园林工程专项乙级
证书编号: A232051797

建设单位 Client	
工程名称 Project Name	
子项名称 Sub-Project	
项目编号 Project No.	子项编号 Sub-Project No.
审定 Approved by	洪钦
审核 Verified by	尹述盛
项目负责人 Project manager	尹述盛
专业负责人 Profession manager	尹述盛
校对 Checked by	王锐
设计 Designer	张雁
制图 Drawn By	张雁

图纸名称 Drawing Title	给排水给排水设计施工说明		
专业 Discipline		阶段 Stage	
版次 Version No.		图号 Drawing No.	12
比例 Scale		日期 Date	

本图须加盖出图签章,否则一律无效
Invalid Unless Stamped

单位出图专用章 | Stamp of design unit

注册执业专用章 | Stamp of Registration

设计单位
DESIGN
INSTITUTE





江苏中镁工程规划设计研究院有限公司
JIANGSU ZHONGMEI ENGINEERING PLANNING
AND DESIGN INSTITUTE CO., LTD



证书
CERTIFICATE

建筑行业(建筑工程)甲级
证书编号: A132051790
市政行业(给排水、道路桥梁、公共交通、燃气热力、环境卫生工程)乙级
风景园林工程专项乙级
证书编号: A232051797



建设单位 Client		
工程名称 Project Name		
子项名称 Sub-Project		
项目编号 Project No.		子项编号 Sub-Project No.
审定 Approved by	洪钦	洪钦
审核 Verified by	尹述盛	尹述盛
项目负责人 Project manager	尹述盛	尹述盛
专业负责人 Profession manager	尹述盛	尹述盛
校对 Checked by	王锐	王锐
设计 Designer	张雁	张雁
制图 Drawn By	张雁	张雁

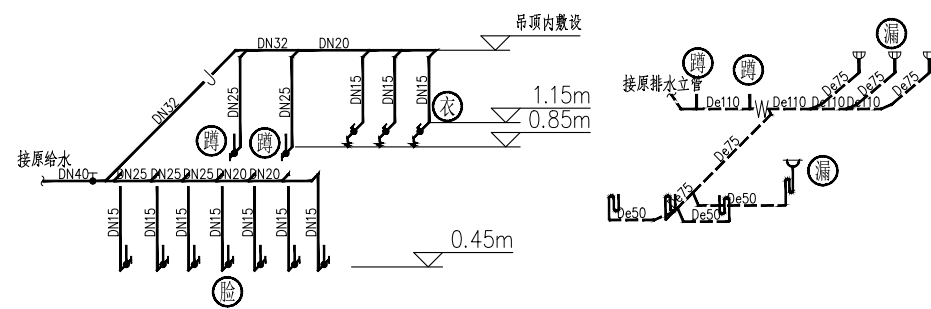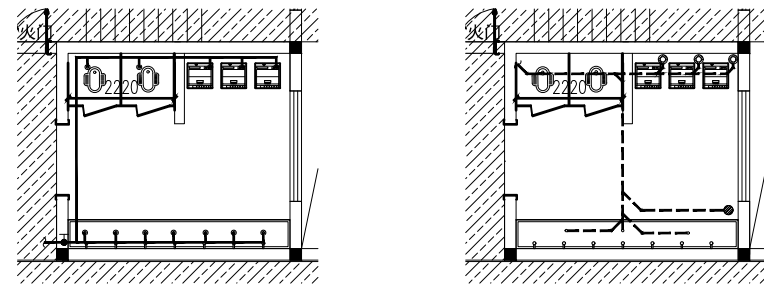

宿舍一~四层公共卫生间给排水布置图
共四间

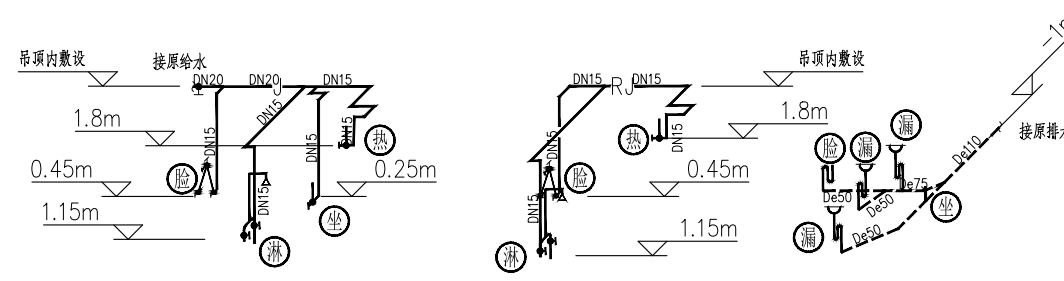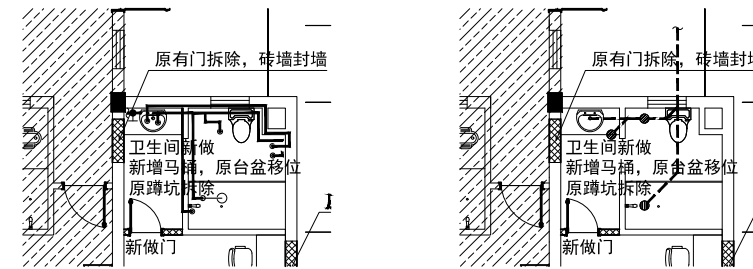

一层值班室给排水布置图

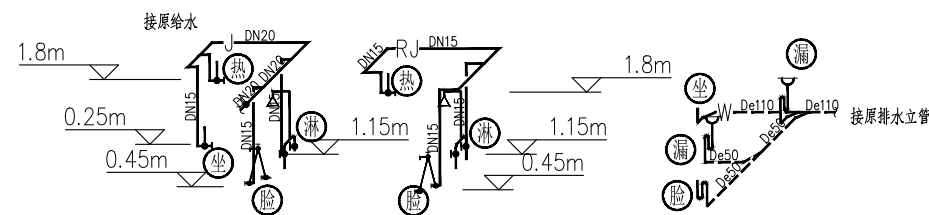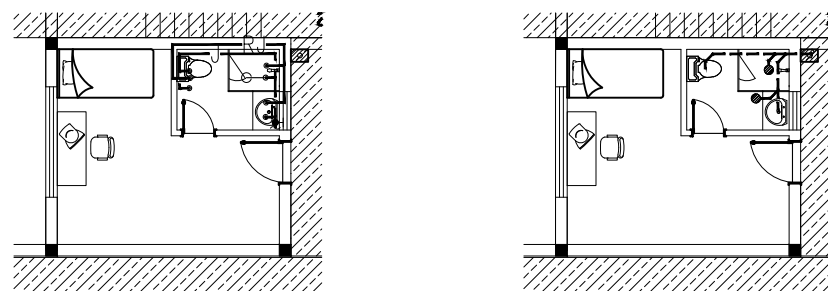

宿舍三层教师宿舍给排水布置图

图纸名称 Drawing Title	宿舍楼给排水布置图	
专业 Discipline	阶段 Stage	
版次 Version No.	图号 Drawing No.	12
比例 Scale	日期 Date	

本图须加盖出图签章, 否则一律无效
Invalid Unless Stamped

单位出图专用章 | Stamp of design unit

注册执业专用章 | Stamp of Registration

暖通 HVAC	强电 Electricity	弱电 ELV
建筑 Architecture	结构 Structure	给排水 Plumbing
会签 Confirmed by		

设计单位
DESIGN
INSTITUTE



江苏中镁工程规划设计研究院有限公司
JIANGSU ZHONGMEI ENGINEERING PLANNING
AND DESIGN INSTITUTE CO., LTD

证书
CERTIFICATE

建筑行业(建筑工程)甲级
证书编号: A132051790
市政行业(给排水、道路桥梁、公共交通、燃气热力、环境卫生工程)乙级
风景园林工程专项乙级
证书编号: A232051797



建设单位 Client		
工程名称 Project Name		
子项名称 Sub-Project		
项目编号 Project No.		子项编号 Sub-Project No.
审定 Approved by	洪钦	洪钦
审核 Verified by	尹述盛	尹述盛
项目负责人 Project manager	尹述盛	尹述盛
专业负责人 Profession manager	尹述盛	尹述盛
校对 Checked by	王锐	王锐
设计 Designer	张雁	张雁
制图 Drawn By	张雁	张雁

图纸名称 Drawing Title	仓库平面布置、立面索引图		
专业 Discipline		阶段 Stage	
版次 Version No.		图号 Drawing No.	06
比例 Scale		日期 Date	

本图须加盖出图签章, 否则一律无效
Invalid Unless Stamped

单位出图专用章 | Stamp of design unit

注册执业专用章 | Stamp of Registration

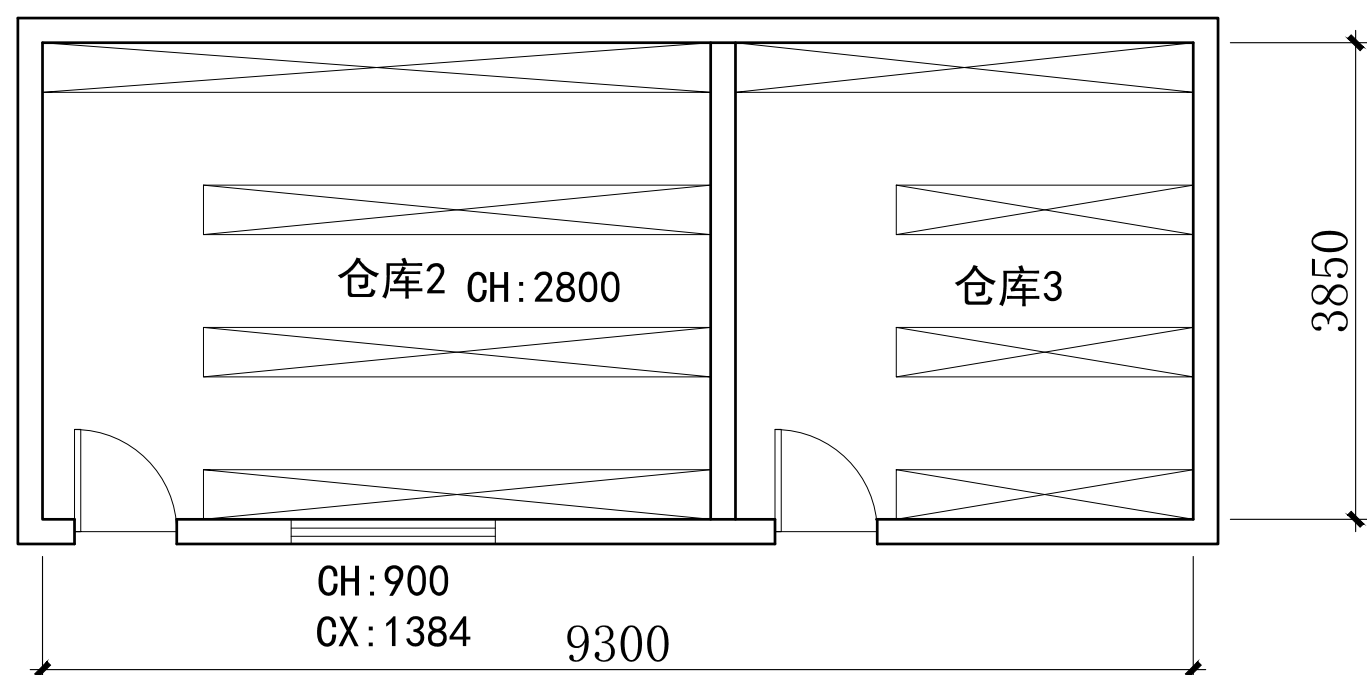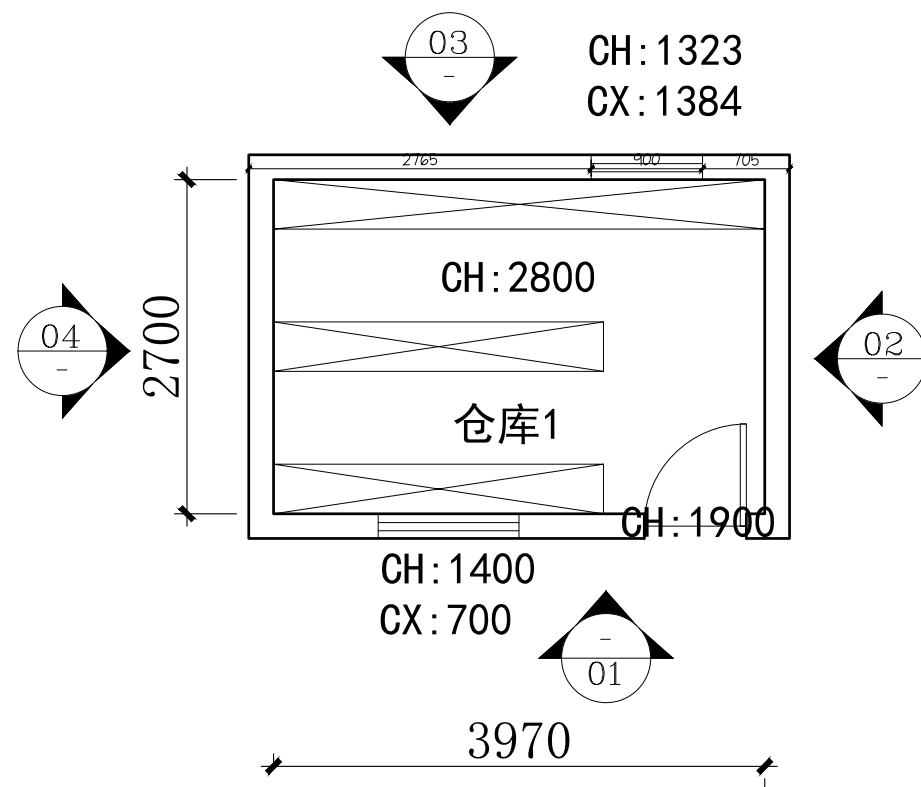

宿舍里面墙顶面全部重新做白色乳胶漆

宿舍背后仓库(外立面做法同仓库1)
顶上做加固

暖通 HVAC	强电 Electricity	弱电 ELV
建筑 Architecture	结构 Structure	给排水 Plumbing
会签 Confirmed by		

设计单位
DESIGN
INSTITUTE



江苏中镁工程规划设计研究院有限公司
JIANGSU ZHONGMEI ENGINEERING PLANNING
AND DESIGN INSTITUTE CO., LTD

证书
CERTIFICATE

建筑行业(建筑工程)甲级
证书编号: A132051790
市政行业(给排水、道路桥梁、公共交通、燃气热力、环境卫生工程)乙级
风景园林工程专项乙级
证书编号: A232051797


建设单位 Client		
工程名称 Project Name		
子项名称 Sub-Project		
项目编号 Project No.		子项编号 Sub-Project No.
审定 Approved by	洪钦	洪钦
审核 Verified by	尹述盛	尹述盛
项目负责人 Project manager	尹述盛	尹述盛
专业负责人 Profession manager	尹述盛	尹述盛
校对 Checked by	王锐	王锐
设计 Designer	张雁	张雁
制图 Drawn By	张雁	张雁

图纸名称 Drawing Title	仓库01、02、03、04立面图		
专业 Discipline		阶段 Stage	
版次 Version No.		图号 Drawing No.	06
比例 Scale		日期 Date	


本图须加盖出图签章, 否则一律无效
Invalid Unless Stamped

单位出图专用章 | Stamp of design unit


注册执业专用章 | Stamp of Registration

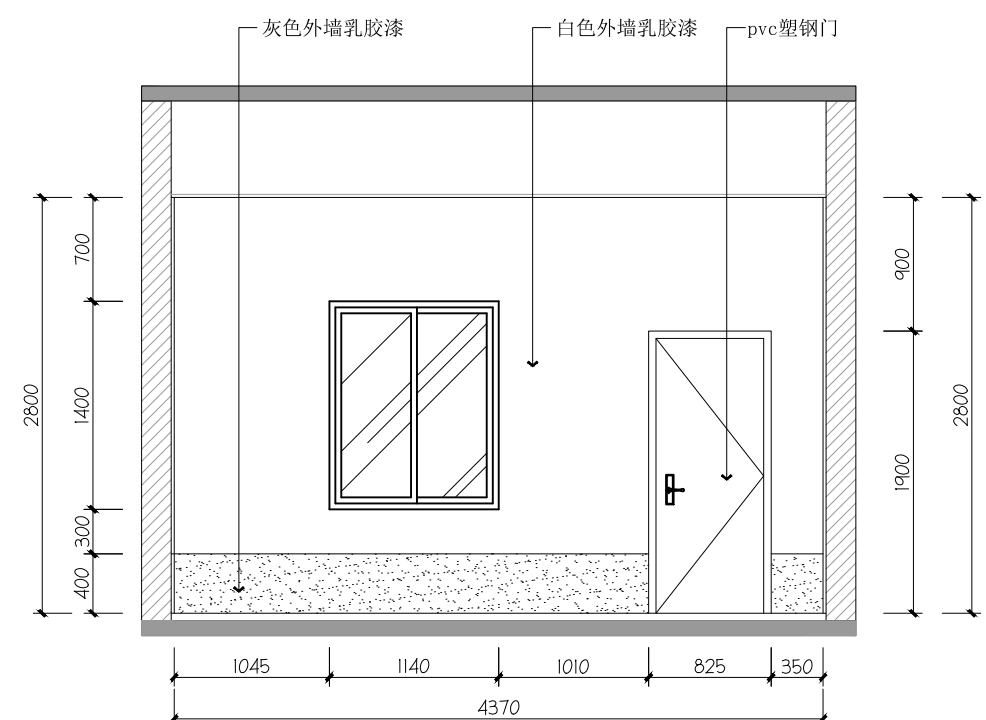


01 1F 仓库01立面图

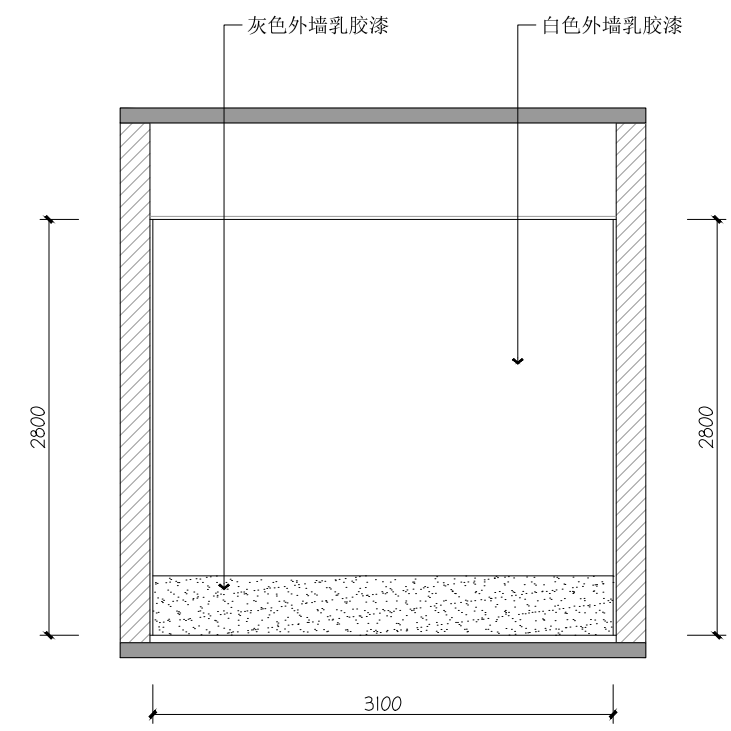

02 1F 仓库02立面图

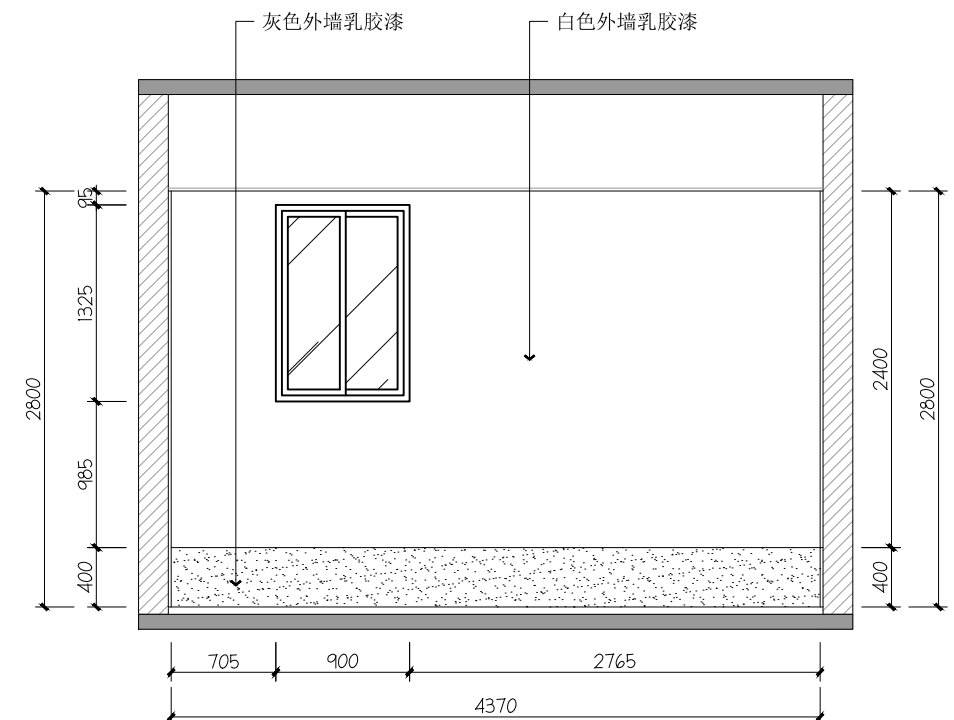

03 1F 仓库03立面图

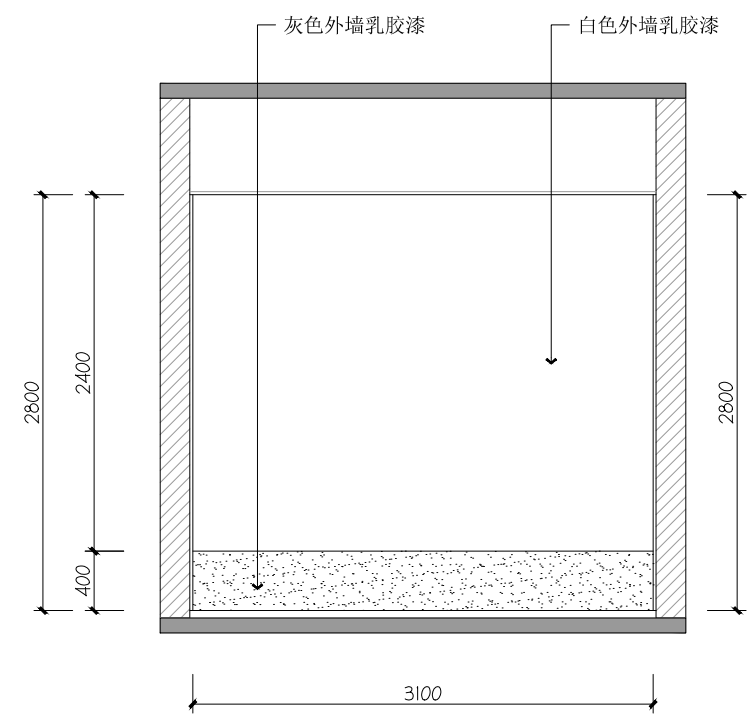

04 1F 仓库04立面图

暖通 HVAC	强电 Electricity	弱电 ELV
建筑 Architecture	结构 Structure	给排水 Plumbing
会签 Confirmed by		

设计单位
DESIGN
INSTITUTE



江苏中镁工程规划设计研究院有限公司
JIANGSU ZHONGMEI ENGINEERING PLANNING
AND DESIGN INSTITUTE CO., LTD

证书
CERTIFICATE

建筑行业(建筑工程)甲级
证书编号: A132051790
市政行业(给排水、道路桥梁、公共交通、燃气热力、环境卫生工程)乙级
风景园林工程专项乙级
证书编号: A232051797


建设单位 Client		
工程名称 Project Name		
子项名称 Sub-Project		
项目编号 Project No.		子项编号 Sub-Project No.
审定 Approved by	洪钦	洪钦
审核 Verified by	尹述盛	尹述盛
项目负责人 Project manager	尹述盛	尹述盛
专业负责人 Profession manager	尹述盛	尹述盛
校对 Checked by	王锐	王锐
设计 Designer	张雁	张雁
制图 Drawn By	张雁	张雁

图纸名称 Drawing Title	宿舍一层至四层顶面布置图		
专业 Discipline		阶段 Stage	
版次 Version No.		图号 Drawing No.	06
比例 Scale		日期 Date	

本图须加盖出图签章, 否则一律无效
Invalid Unless Stamped

单位出图专用章 | Stamp of design unit

注册执业专用章 | Stamp of Registration

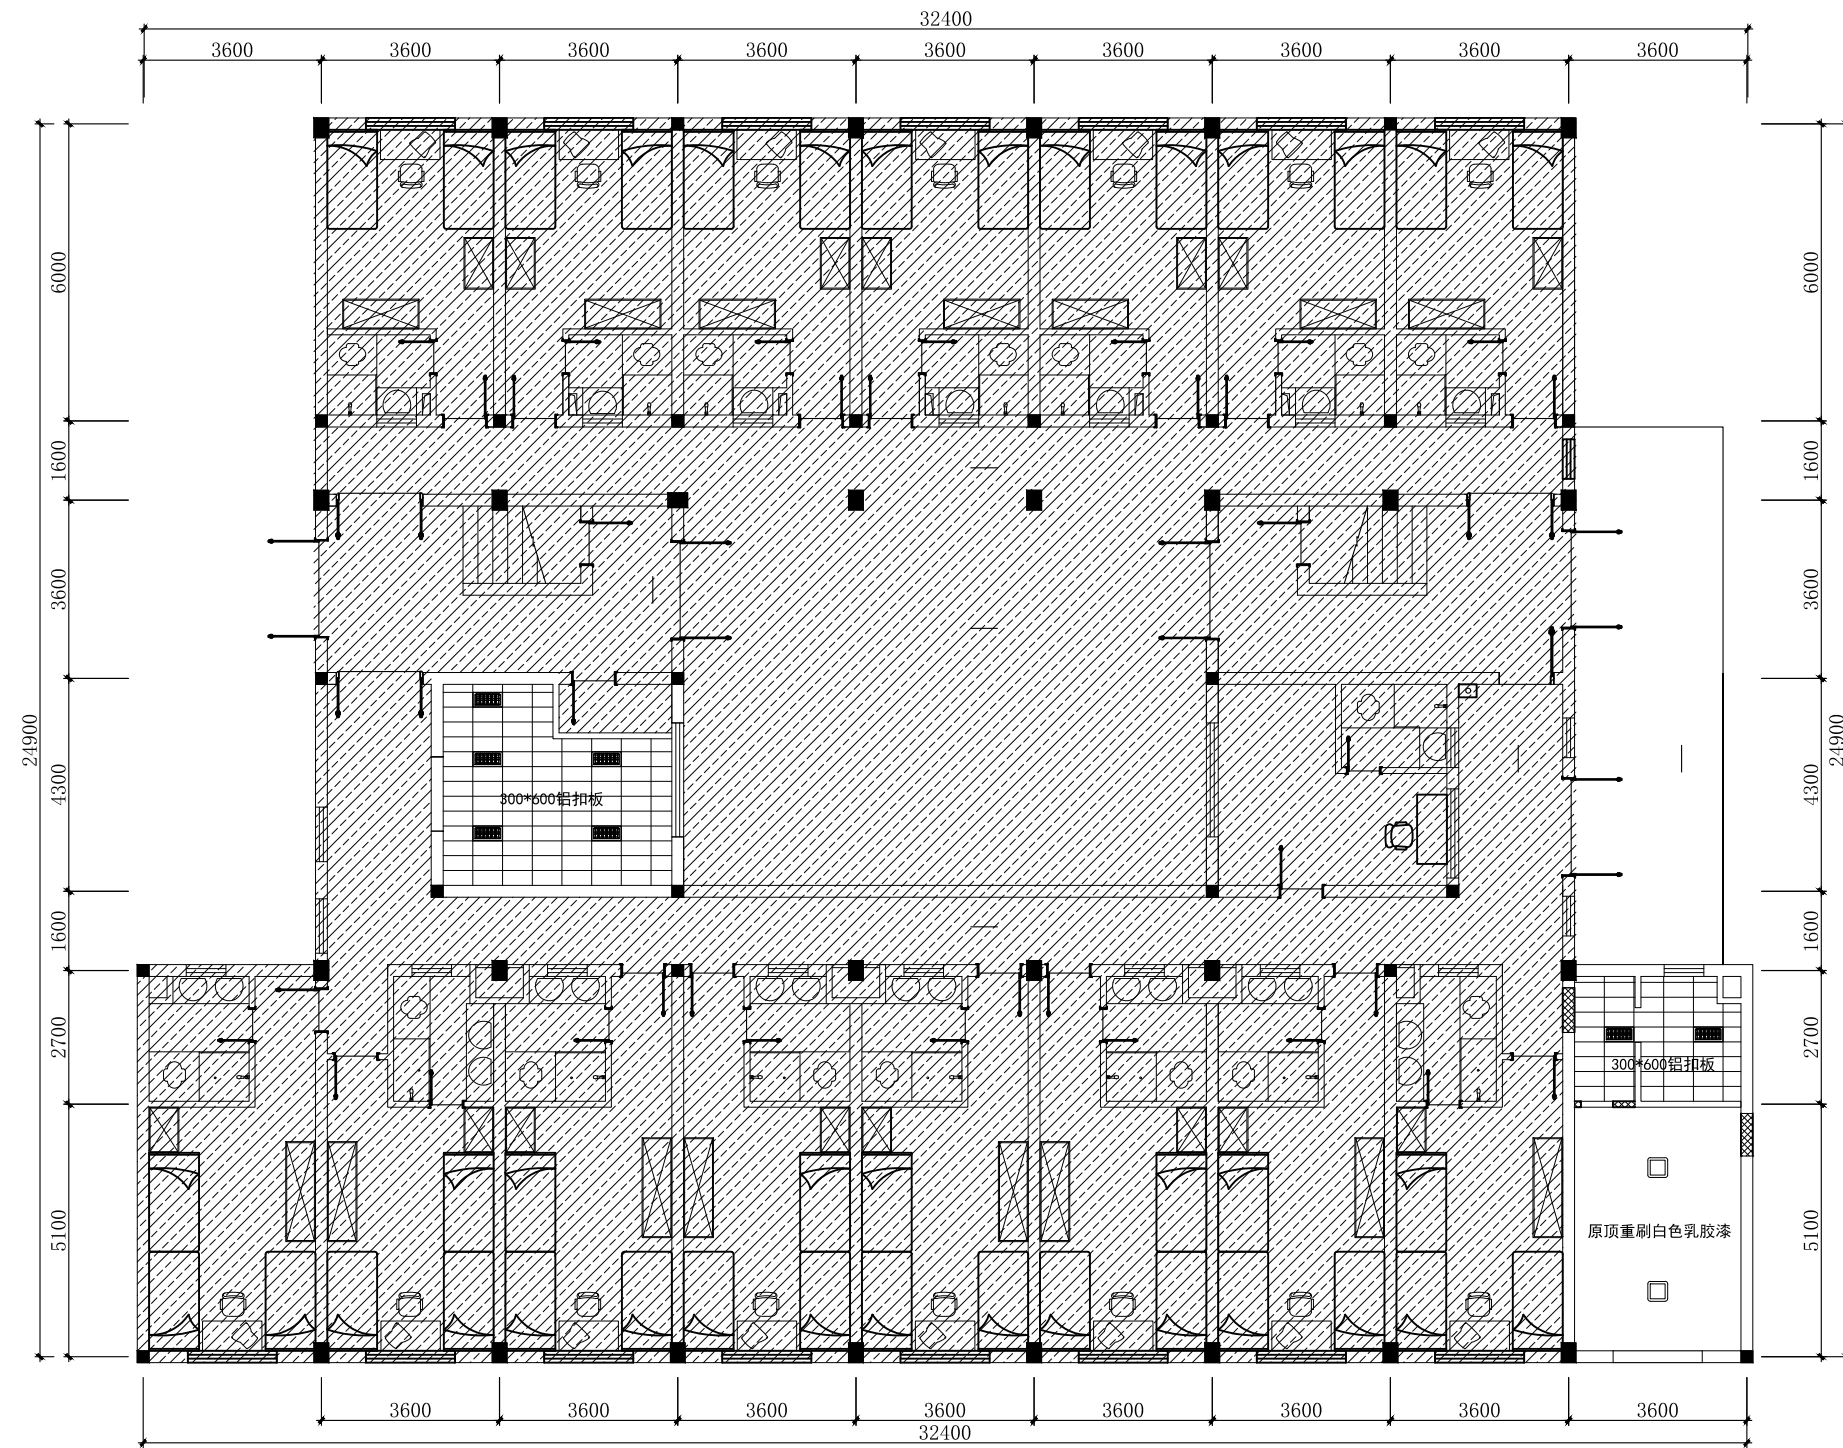

宿舍一层至四层顶面布置图

- 300*600平板灯
- 吸顶灯

暖通 HVAC	强电 Electricity	弱电 ELV
建筑 Architecture	结构 Structure	给排水 Plumbing
会签 Confirmed by		

设计单位
DESIGN
INSTITUTE



江苏中镁工程规划设计研究院有限公司
JIANGSU ZHONGMEI ENGINEERING PLANNING
AND DESIGN INSTITUTE CO., LTD

证书
CERTIFICATE

建筑行业(建筑工程)甲级
证书编号: A132051790
市政行业(给排水、道路桥梁、公共交通、燃气热力、环境卫生工程)乙级
风景园林工程专项乙级
证书编号: A232051797


建设单位 Client		
工程名称 Project Name		
子项名称 Sub-Project		
项目编号 Project No.		子项编号 Sub-Project No.
审定 Approved by	洪钦	洪钦
审核 Verified by	尹述盛	尹述盛
项目负责人 Project manager	尹述盛	尹述盛
专业负责人 Profession manager	尹述盛	尹述盛
校对 Checked by	王锐	王锐
设计 Designer	张雁	张雁
制图 Drawn By	张雁	张雁

图纸名称 Drawing Title	宿舍一层至四层平面布置图	
专业 Discipline	阶段 Stage	
版次 Version No.	图号 Drawing No.	06
比例 Scale	日期 Date	

本图须加盖出图签章, 否则一律无效
Invalid Unless Stamped

单位出图专用章 | Stamp of design unit

注册执业专用章 | Stamp of Registration

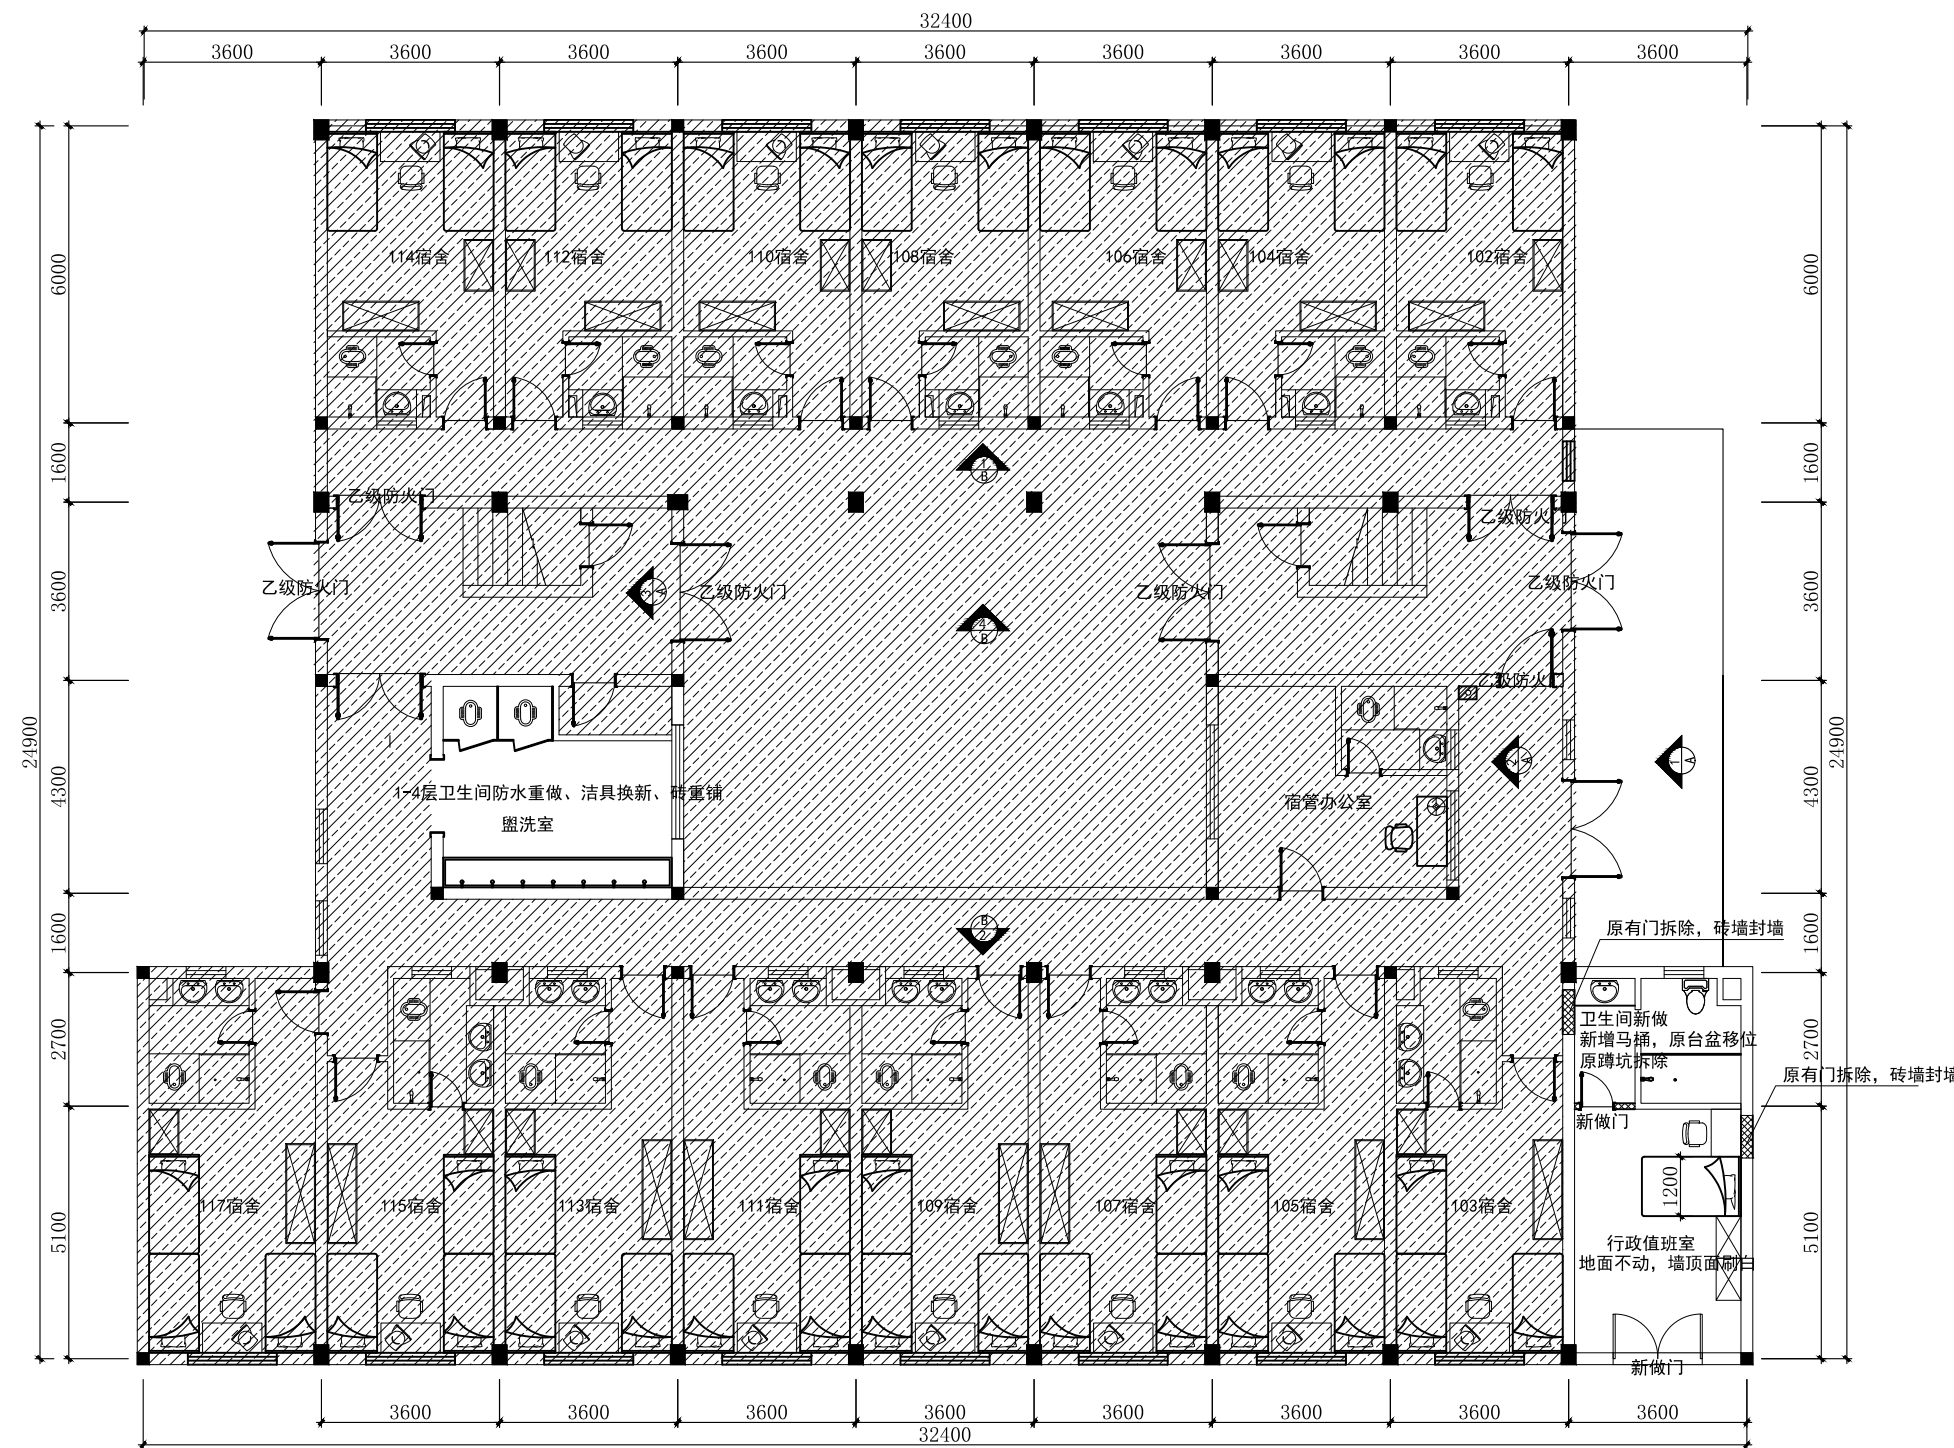

宿舍一层至四层平面布置图

暖通 HVAC	强电 Electricity	弱电 ELV
建筑 Architecture	结构 Structure	给排水 Plumbing
会签 Confirmed by		

设计单位
DESIGN
INSTITUTE



江苏中镁工程规划设计研究院有限公司
JIANGSU ZHONGMEI ENGINEERING PLANNING
AND DESIGN INSTITUTE CO., LTD

证书
CERTIFICATE

建筑行业(建筑工程)甲级
证书编号: A132051790
市政行业(给排水、道路桥梁、公共交通、燃气热力、环境卫生工程)乙级
风景园林工程专项乙级
证书编号: A232051797


建设单位 Client		
工程名称 Project Name		
子项名称 Sub-Project		
项目编号 Project No.		子项编号 Sub-Project No.
审定 Approved by	洪钦	洪钦
审核 Verified by	尹述盛	尹述盛
项目负责人 Project manager	尹述盛	尹述盛
专业负责人 Profession manager	尹述盛	尹述盛
校对 Checked by	王锐	王锐
设计 Designer	张雁	张雁
制图 Drawn By	张雁	张雁

图纸名称 Drawing Title	宿舍一层至四层地面材质图	
专业 Discipline	阶段 Stage	
版次 Version No.	图号 Drawing No.	06
比例 Scale	日期 Date	

本图须加盖出图签章, 否则一律无效
Invalid Unless Stamped

单位出图专用章 | Stamp of design unit

注册执业专用章 | Stamp of Registration

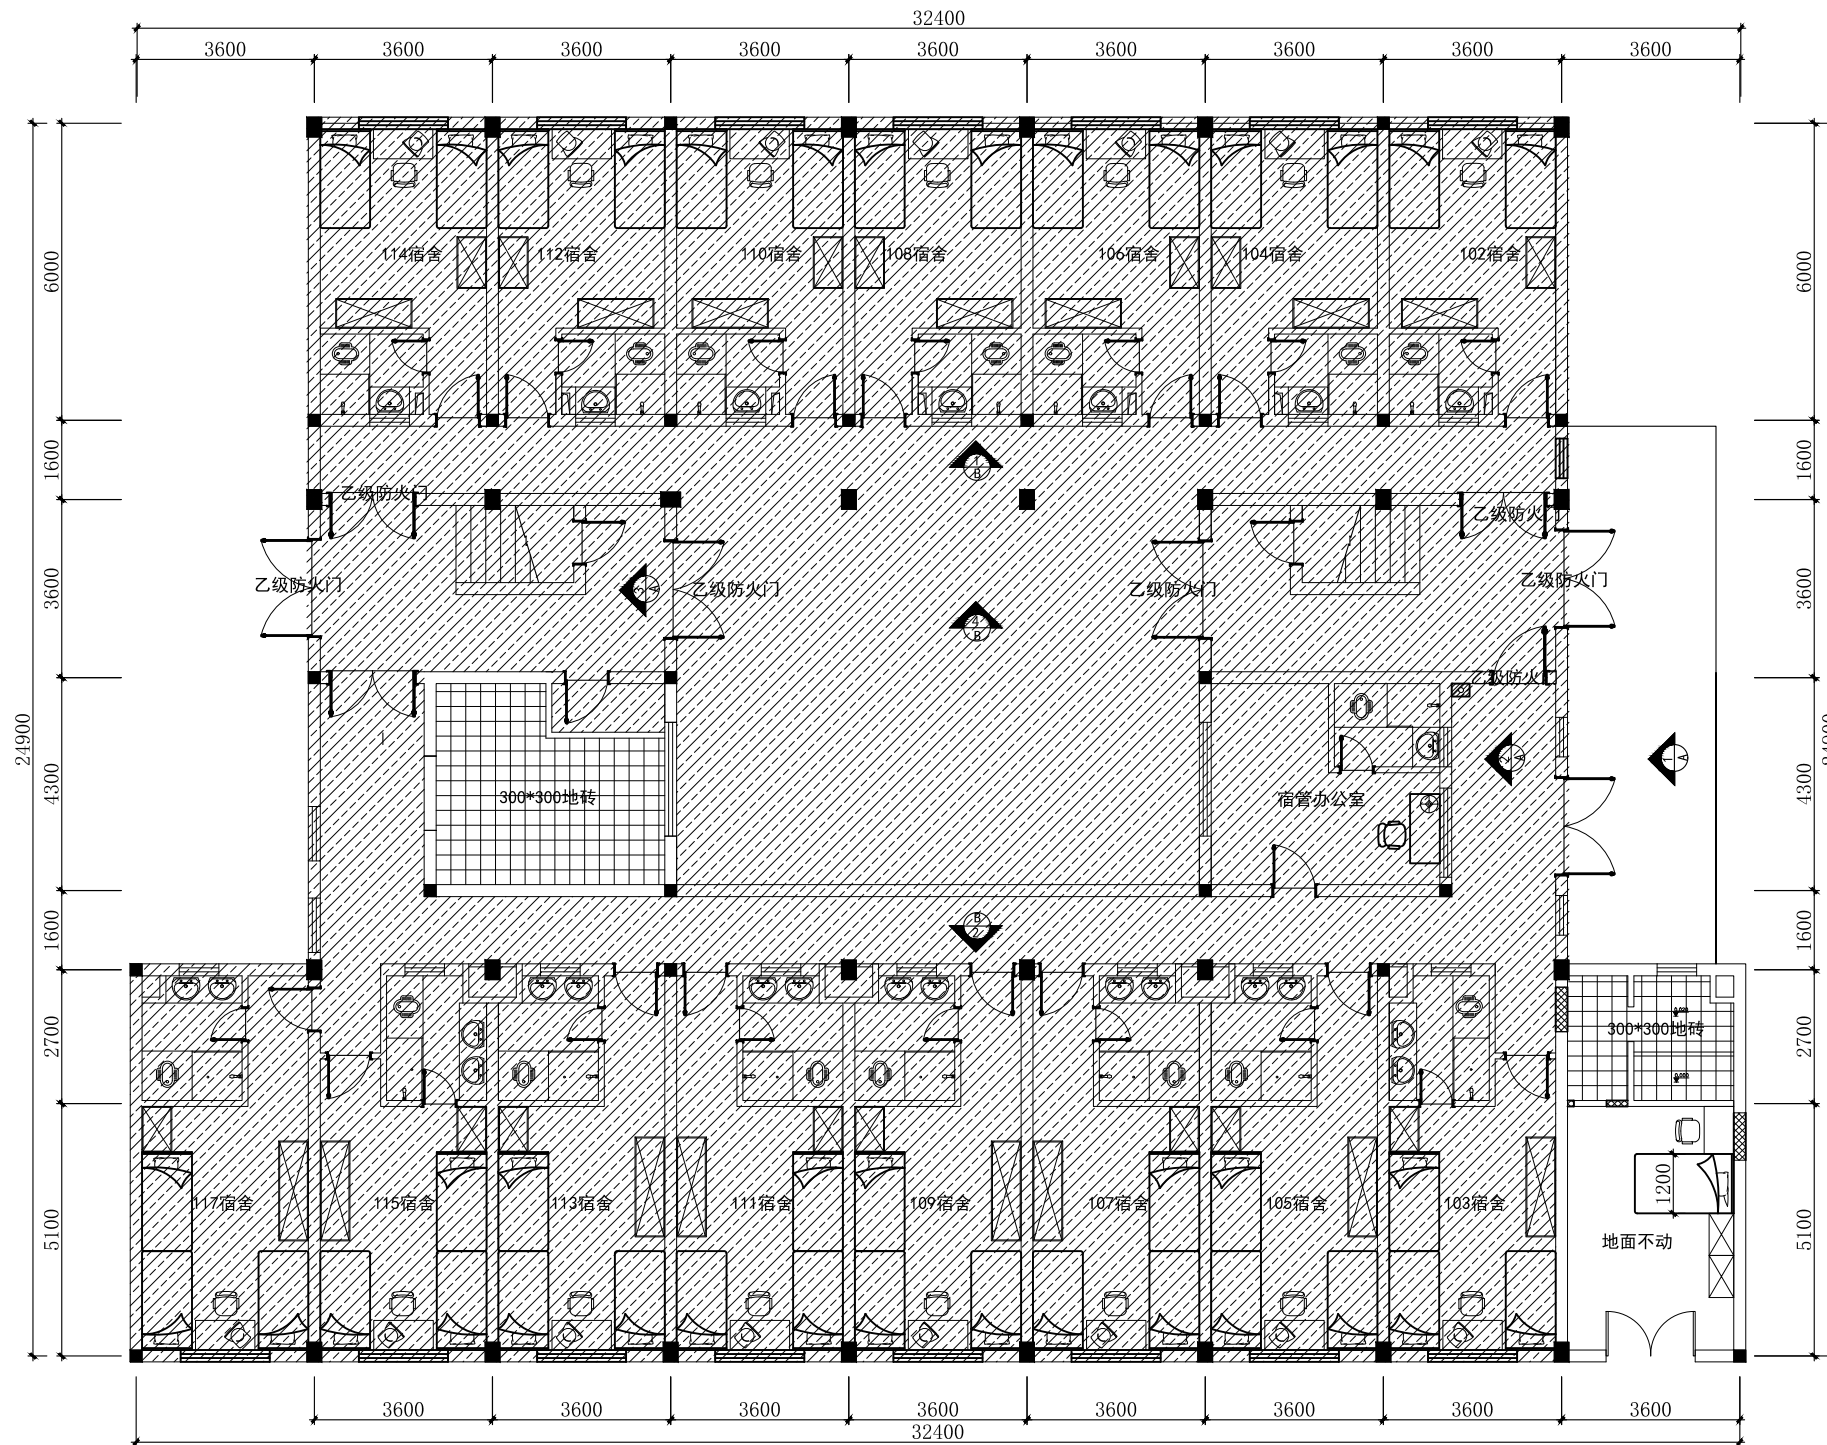

宿舍一层至四层地面材质图

暖通 HVAC	强电 Electricity	弱电 ELV
建筑 Architecture	结构 Structure	给排水 Plumbing
会签 Confirmed by		

设计单位
DESIGN
INSTITUTE



江苏中铁工程规划设计研究院有限公司
JIANGSU ZHONGMEI ENGINEERING PLANNING
AND DESIGN INSTITUTE CO., LTD

证书
CERTIFICATE

建筑行业(建筑工程)甲级
证书编号: A132051790
市政行业(给排水、道路桥梁、公共交通、燃气热力、环境卫生工程)乙级
风景园林工程专项乙级
证书编号: A232051797


建设单位 Client		
工程名称 Project Name		
子项名称 Sub-Project		
项目编号 Project No.		子项编号 Sub-Project No.
审定 Approved by	洪钦	洪钦
审核 Verified by	尹述盛	尹述盛
项目负责人 Project manager	尹述盛	尹述盛
专业负责人 Profession manager	尹述盛	尹述盛
校对 Checked by	王锐	王锐
设计 Designer	张雁	张雁
制图 Drawn By	张雁	张雁

图纸名称 Drawing Title	宿舍一层至四层立面索引图	
专业 Discipline	阶段 Stage	
版次 Version No.	图号 Drawing No.	06
比例 Scale	日期 Date	

本图须加盖出图签章, 否则一律无效
Invalid Unless Stamped

单位出图专用章 | Stamp of design unit

注册执业专用章 | Stamp of Registration

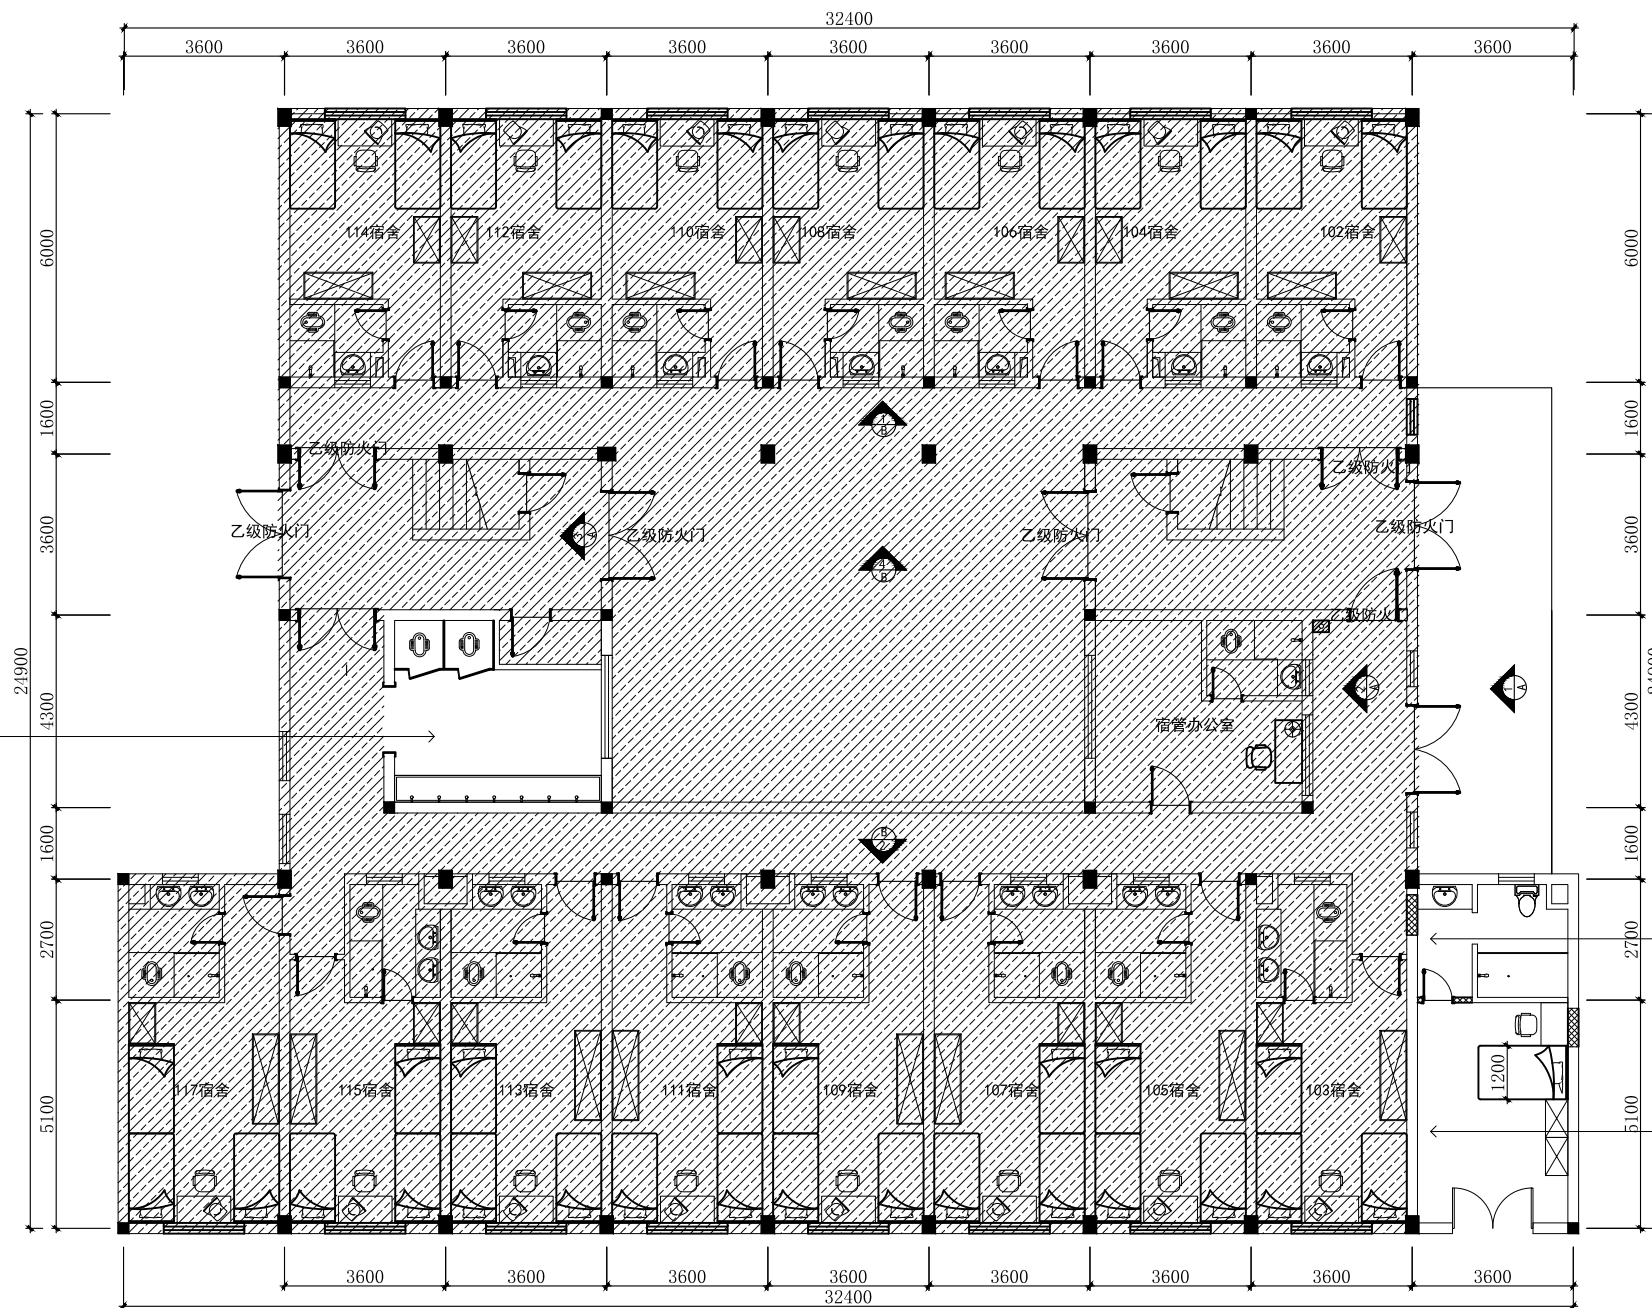

宿舍一层至四层立面索引图

暖通 HVAC	强电 Electricity	弱电 ELV
建筑 Architecture	结构 Structure	给排水 Plumbing
会签 Confirmed by		

设计单位
DESIGN
INSTITUTE



江苏中镁工程规划设计研究院有限公司
JIANGSU ZHONGMEI ENGINEERING PLANNING
AND DESIGN INSTITUTE CO., LTD

证书
CERTIFICATE

建筑行业(建筑工程)甲级
证书编号: A132051790
市政行业(给排水、道路桥梁、公共交通、燃气热力、环境卫生工程)乙级
风景园林工程专项乙级
证书编号: A232051797


建设单位 Client		
工程名称 Project Name		
子项目名称 Sub-Project		
项目编号 Project No.	子项目编号 Sub-Project No.	
审定 Approved by	洪钦	洪钦
审核 Verified by	尹述盛	尹述盛
项目负责人 Project manager	尹述盛	尹述盛
专业负责人 Profession manager	尹述盛	尹述盛
校对 Checked by	王锐	王锐
设计 Designer	张雁	张雁
制图 Drawn By	张雁	张雁

图纸名称 Drawing Title	宿舍三层立面索引图		
专业 Discipline	阶段 Stage		
版次 Version No.	图号 Drawing No.	06	
比例 Scale	日期 Date		

本图须加盖出图签章, 否则一律无效
Invalid Unless Stamped

单位出图专用章 | Stamp of design unit

注册执业专用章 | Stamp of Registration

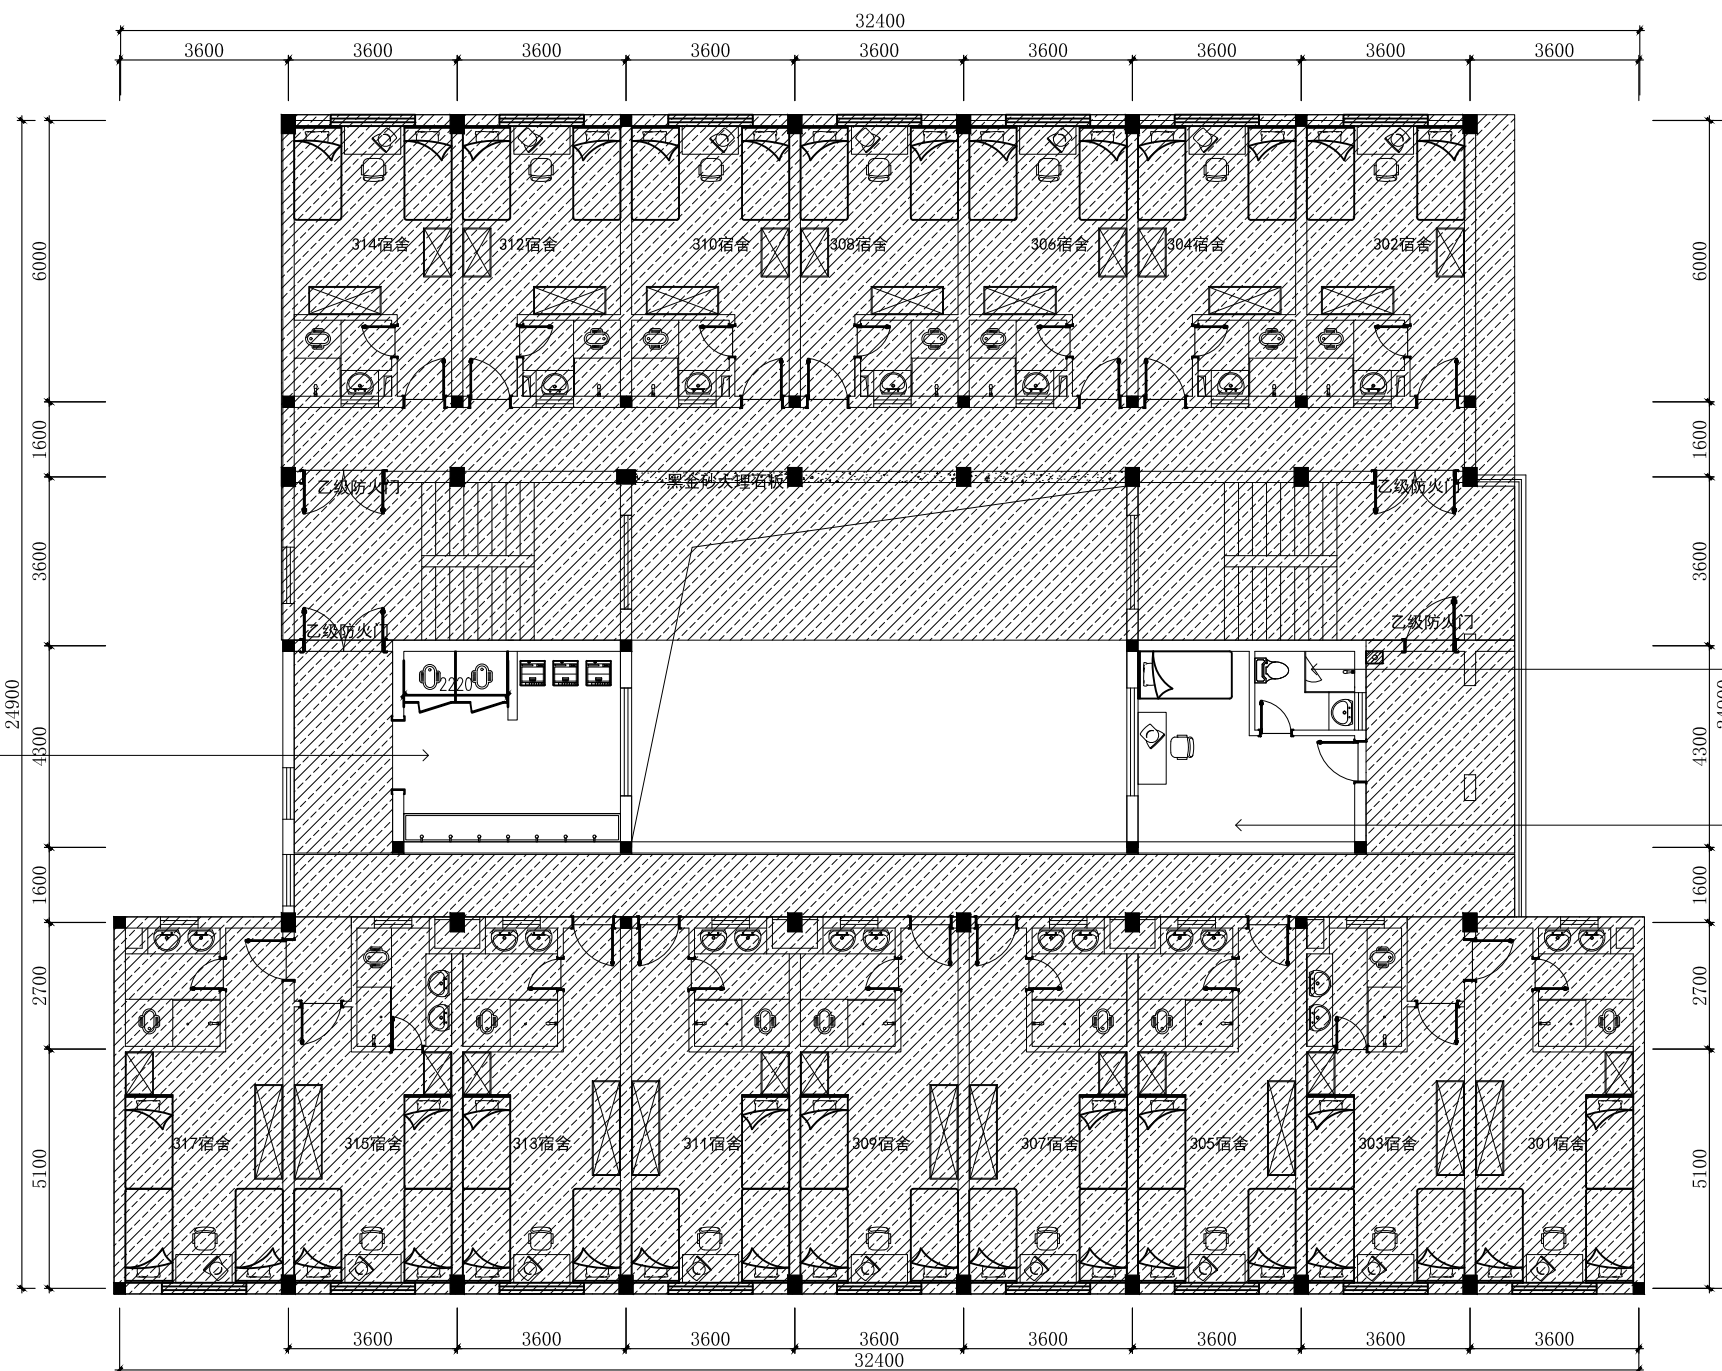

宿舍三层立面索引图

暖通 HVAC	强电 Electricity	弱电 ELV
建筑 Architecture	结构 Structure	给排水 Plumbing
会签 Confirmed by		

设计单位
DESIGN
INSTITUTE



江苏中镁工程规划设计研究院有限公司
JIANGSU ZHONGMEI ENGINEERING PLANNING
AND DESIGN INSTITUTE CO., LTD

证书
CERTIFICATE

建筑行业(建筑工程)甲级
证书编号: A132051790
市政行业(给排水、道路桥梁、公共交通、燃气热力、环境卫生工程)乙级
风景园林工程专项乙级
证书编号: A232051797


建设单位 Client		
工程名称 Project Name		
子项名称 Sub-Project		
项目编号 Project No.		子项编号 Sub-Project No.
审定 Approved by	洪钦	洪钦
审核 Verified by	尹述盛	尹述盛
项目负责人 Project manager	尹述盛	尹述盛
专业负责人 Profession manager	尹述盛	尹述盛
校对 Checked by	王锐	王锐
设计 Designer	张雁	张雁
制图 Drawn By	张雁	张雁

图纸名称 Drawing Title	宿舍三层平面布置图	
专业 Discipline	阶段 Stage	
版次 Version No.	图号 Drawing No.	06
比例 Scale	日期 Date	

本图须加盖出图签章, 否则一律无效
Invalid Unless Stamped

单位出图专用章 | Stamp of design unit

注册执业专用章 | Stamp of Registration

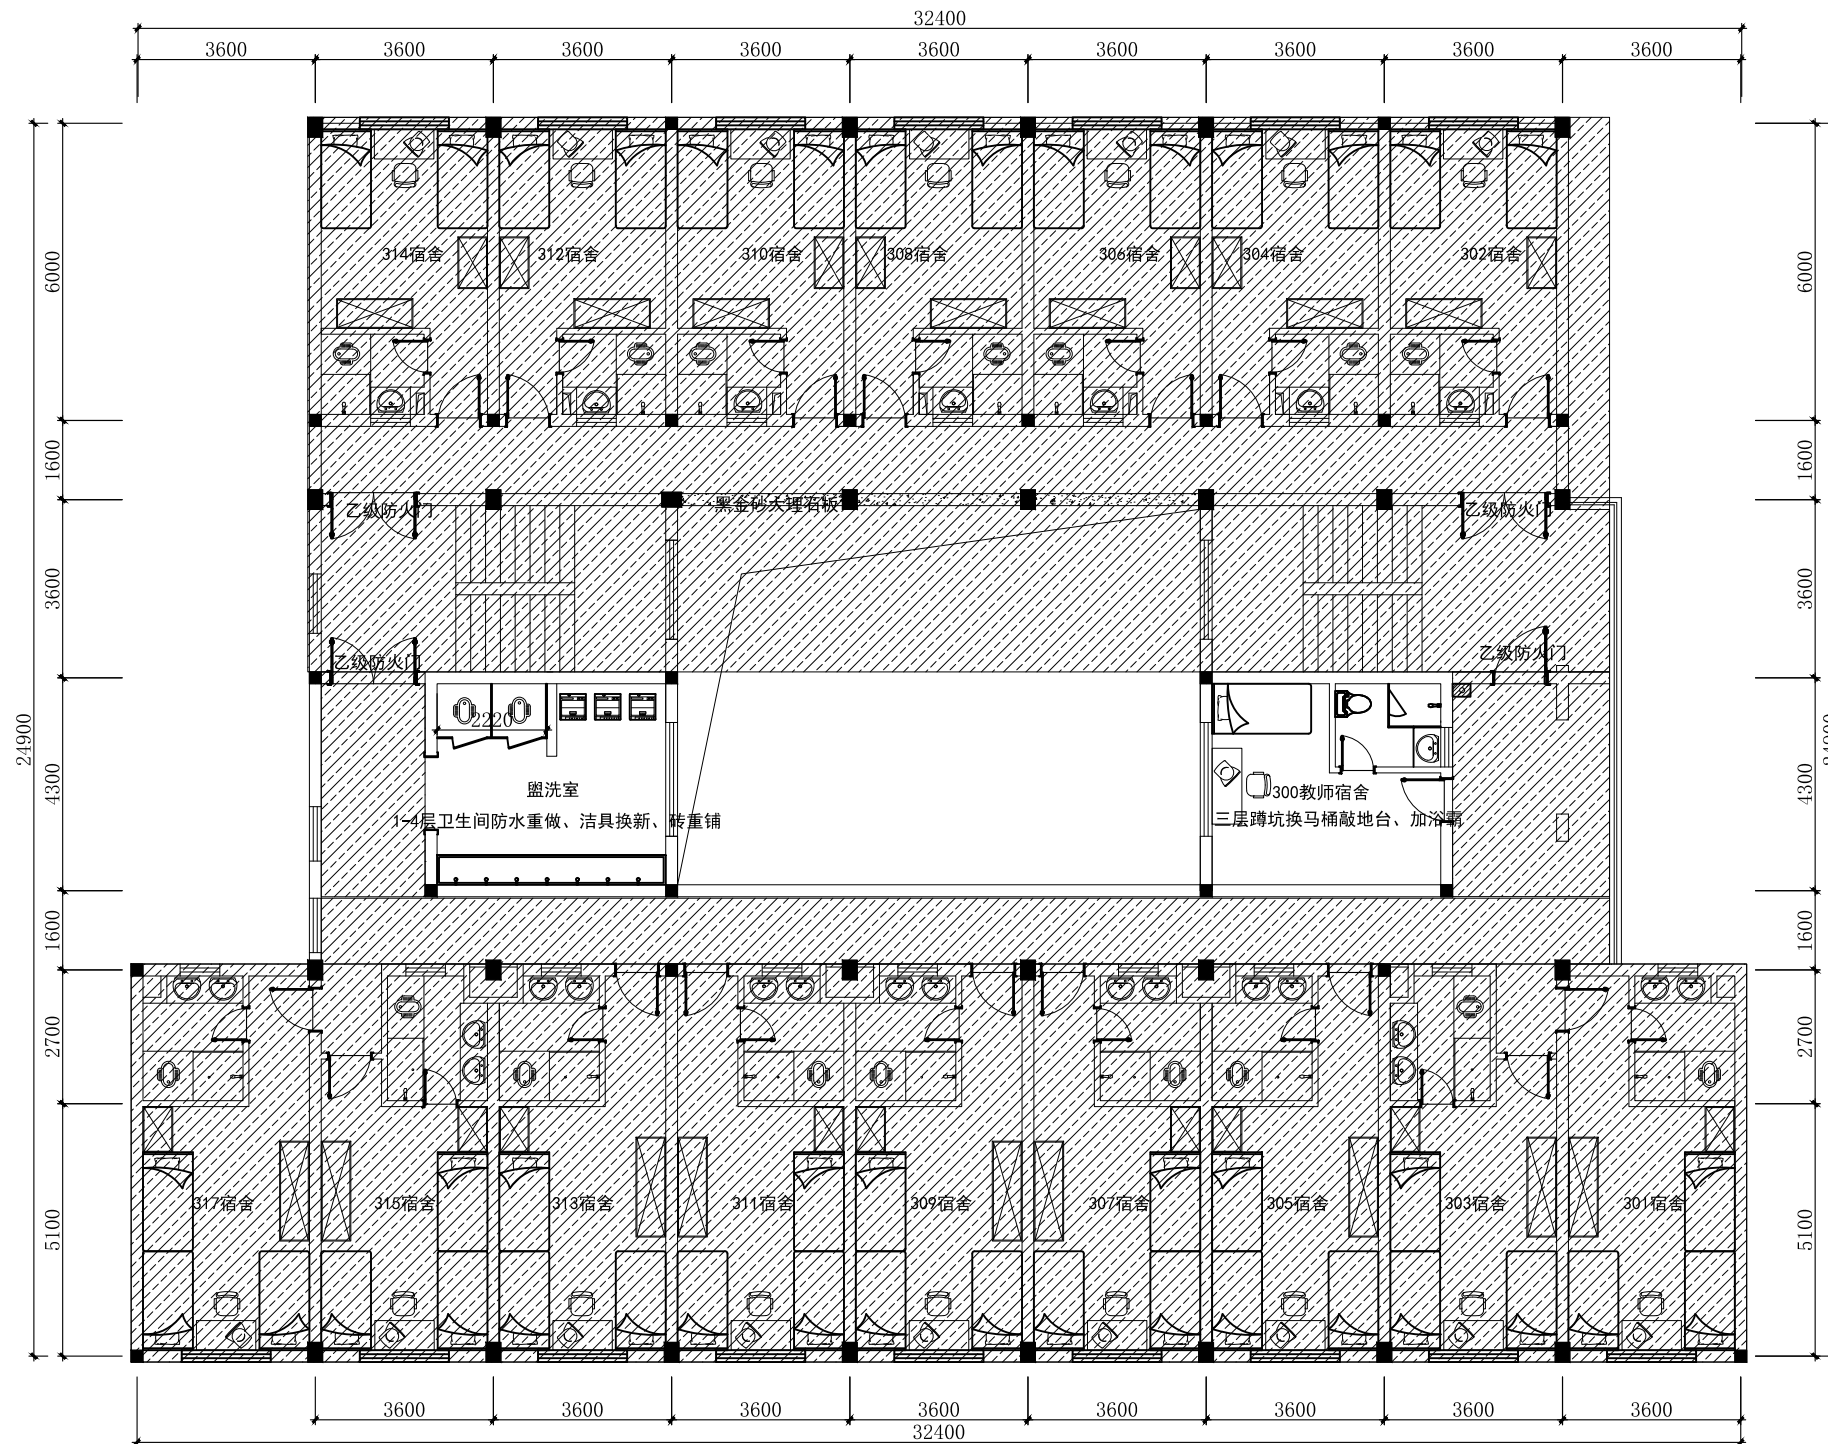

宿舍三层平面布置图

暖通 HVAC	强电 Electricity	弱电 ELV
建筑 Architecture	结构 Structure	给排水 Plumbing
会签 Confirmed by		

设计单位
DESIGN
INSTITUTE



江苏中镁工程规划设计研究院有限公司
JIANGSU ZHONGMEI ENGINEERING PLANNING
AND DESIGN INSTITUTE CO., LTD

证书
CERTIFICATE

建筑行业(建筑工程)甲级
证书编号: A132051790
市政行业(给排水、道路桥梁、公共交通、燃气热力、环境卫生工程)乙级
风景园林工程专项乙级
证书编号: A232051797


建设单位 Client		
工程名称 Project Name		
子项名称 Sub-Project		
项目编号 Project No.		子项编号 Sub-Project No.
审定 Approved by	洪钦	洪钦
审核 Verified by	尹述盛	尹述盛
项目负责人 Project manager	尹述盛	尹述盛
专业负责人 Profession manager	尹述盛	尹述盛
校对 Checked by	王锐	王锐
设计 Designer	张雁	张雁
制图 Drawn By	张雁	张雁

图纸名称 Drawing Title	宿舍三层地面材质图	
专业 Discipline	阶段 Stage	
版次 Version No.	图号 Drawing No.	06
比例 Scale	日期 Date	

本图须加盖出图签章, 否则一律无效
Invalid Unless Stamped

单位出图专用章 | Stamp of design unit

注册执业专用章 | Stamp of Registration

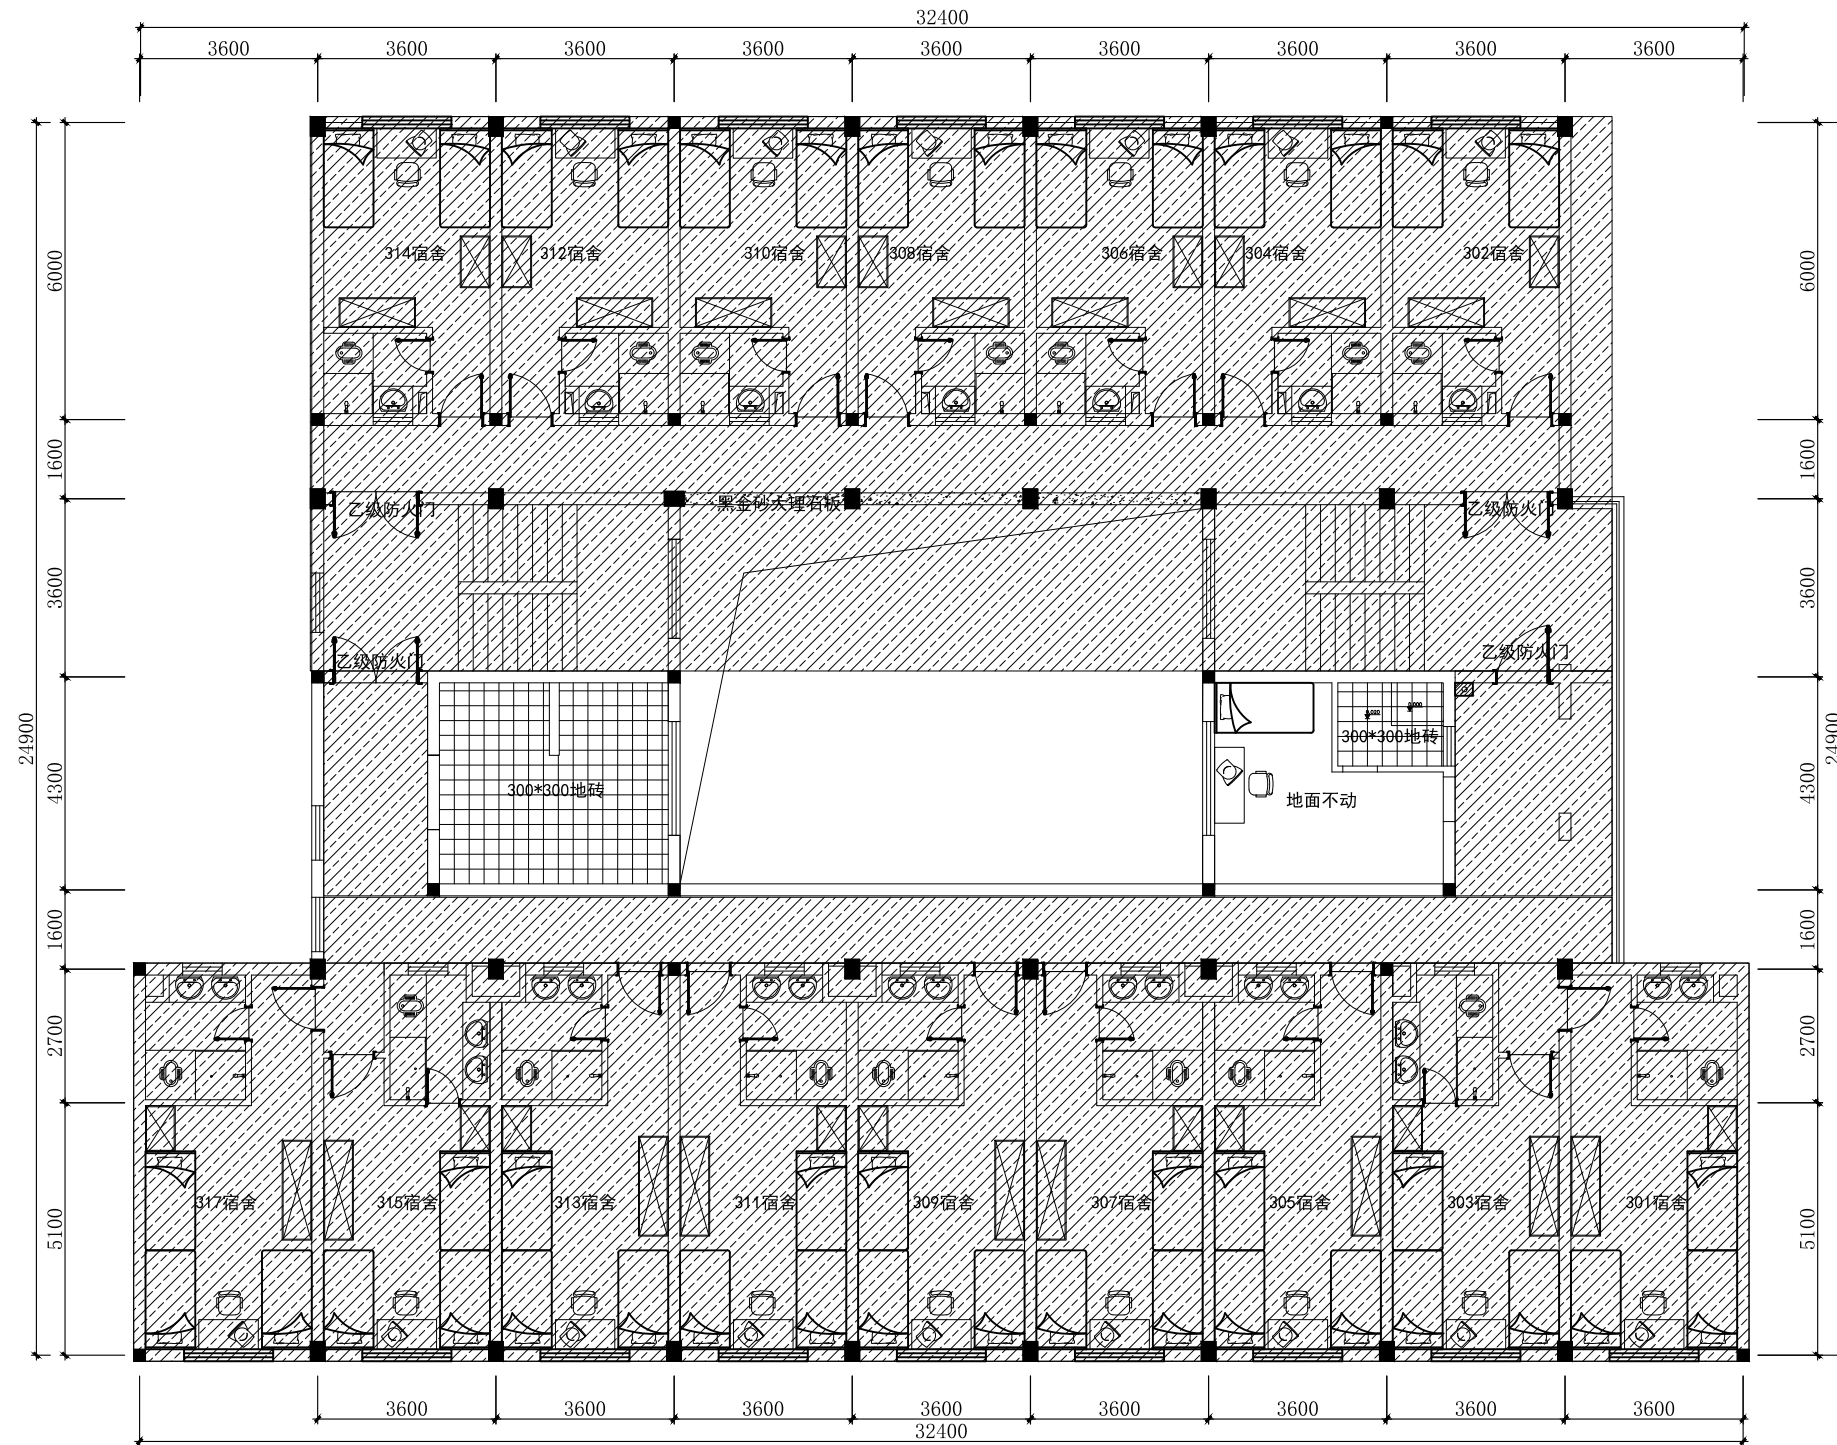

宿舍三层地面材质图

暖通 HVAC	强电 Electricity	弱电 ELV
建筑 Architecture	结构 Structure	给排水 Plumbing
会签 Confirmed by		

设计单位
DESIGN
INSTITUTE



江苏中镁工程规划设计研究院有限公司
JIANGSU ZHONGMEI ENGINEERING PLANNING
AND DESIGN INSTITUTE CO., LTD

证书
CERTIFICATE

建筑行业(建筑工程)甲级
证书编号: A132051790
市政行业(给排水、道路桥梁、公共交通、燃气热力、环境卫生工程)乙级
风景园林工程专项乙级
证书编号: A232051797


建设单位 Client		
工程名称 Project Name		
子项名称 Sub-Project		
项目编号 Project No.		子项编号 Sub-Project No.
审定 Approved by	洪钦	洪钦
审核 Verified by	尹述盛	尹述盛
项目负责人 Project manager	尹述盛	尹述盛
专业负责人 Profession manager	尹述盛	尹述盛
校对 Checked by	王锐	王锐
设计 Designer	张雁	张雁
制图 Drawn By	张雁	张雁

图纸名称 Drawing Title	宿舍三层顶面布置图		
专业 Discipline		阶段 Stage	
版次 Version No.		图号 Drawing No.	06
比例 Scale		日期 Date	

本图须加盖出图签章, 否则一律无效
Invalid Unless Stamped

单位出图专用章 | Stamp of design unit

注册执业专用章 | Stamp of Registration

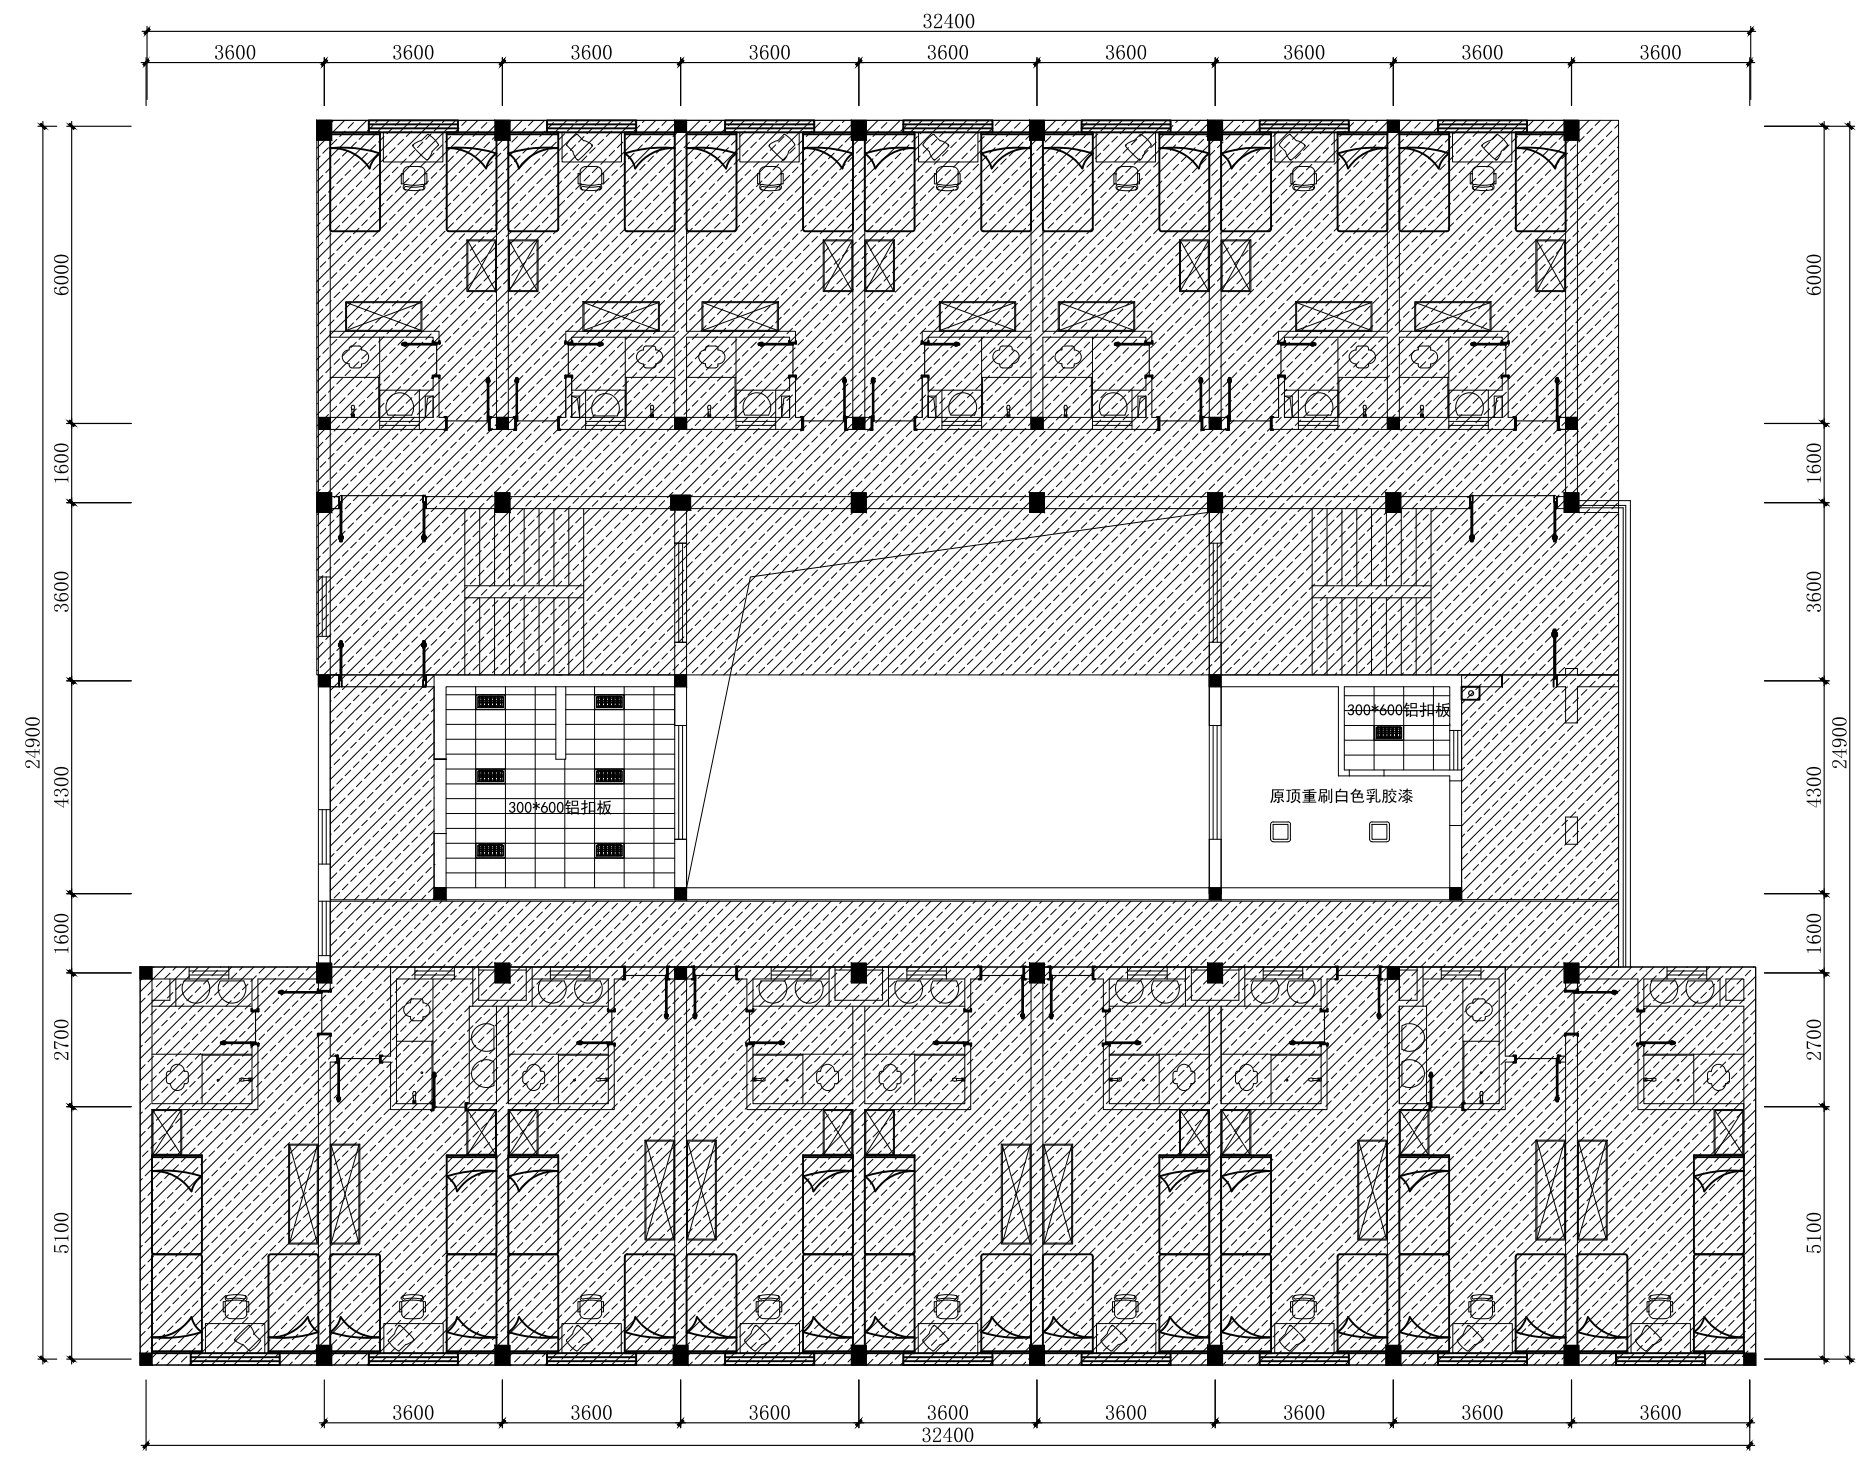

- 300*600平板灯
- 吸顶灯

宿舍三层顶面布置图

暖通 HVAC	强电 Electricity	弱电 ELV
建筑 Architecture	结构 Structure	给排水 Plumbing
会签 Confirmed by		

设计单位
DESIGN
INSTITUTE



江苏中镁工程规划设计研究院有限公司
JIANGSU ZHONGMEI ENGINEERING PLANNING
AND DESIGN INSTITUTE CO., LTD

证书
CERTIFICATE

建筑行业(建筑工程)甲级
证书编号: A132051790
市政行业(给排水、道路桥梁、公共交通、燃气热力、环境卫生工程)乙级
风景园林工程专项乙级
证书编号: A232051797


建设单位 Client		
工程名称 Project Name		
子项名称 Sub-Project		
项目编号 Project No.	子项编号 Sub-Project No.	
审定 Approved by	洪钦	洪钦
审核 Verified by	尹述盛	尹述盛
项目负责人 Project manager	尹述盛	尹述盛
专业负责人 Profession manager	尹述盛	尹述盛
校对 Checked by	王锐	王锐
设计 Designer	张雁	张雁
制图 Drawn By	张雁	张雁

图纸名称 Drawing Title	宿舍三层灯具连线图	
专业 Discipline	阶段 Stage	
版次 Version No.	图号 Drawing No.	06
比例 Scale	日期 Date	

本图须加盖出图签章, 否则一律无效
Invalid Unless Stamped

单位出图专用章 | Stamp of design unit

注册执业专用章 | Stamp of Registration

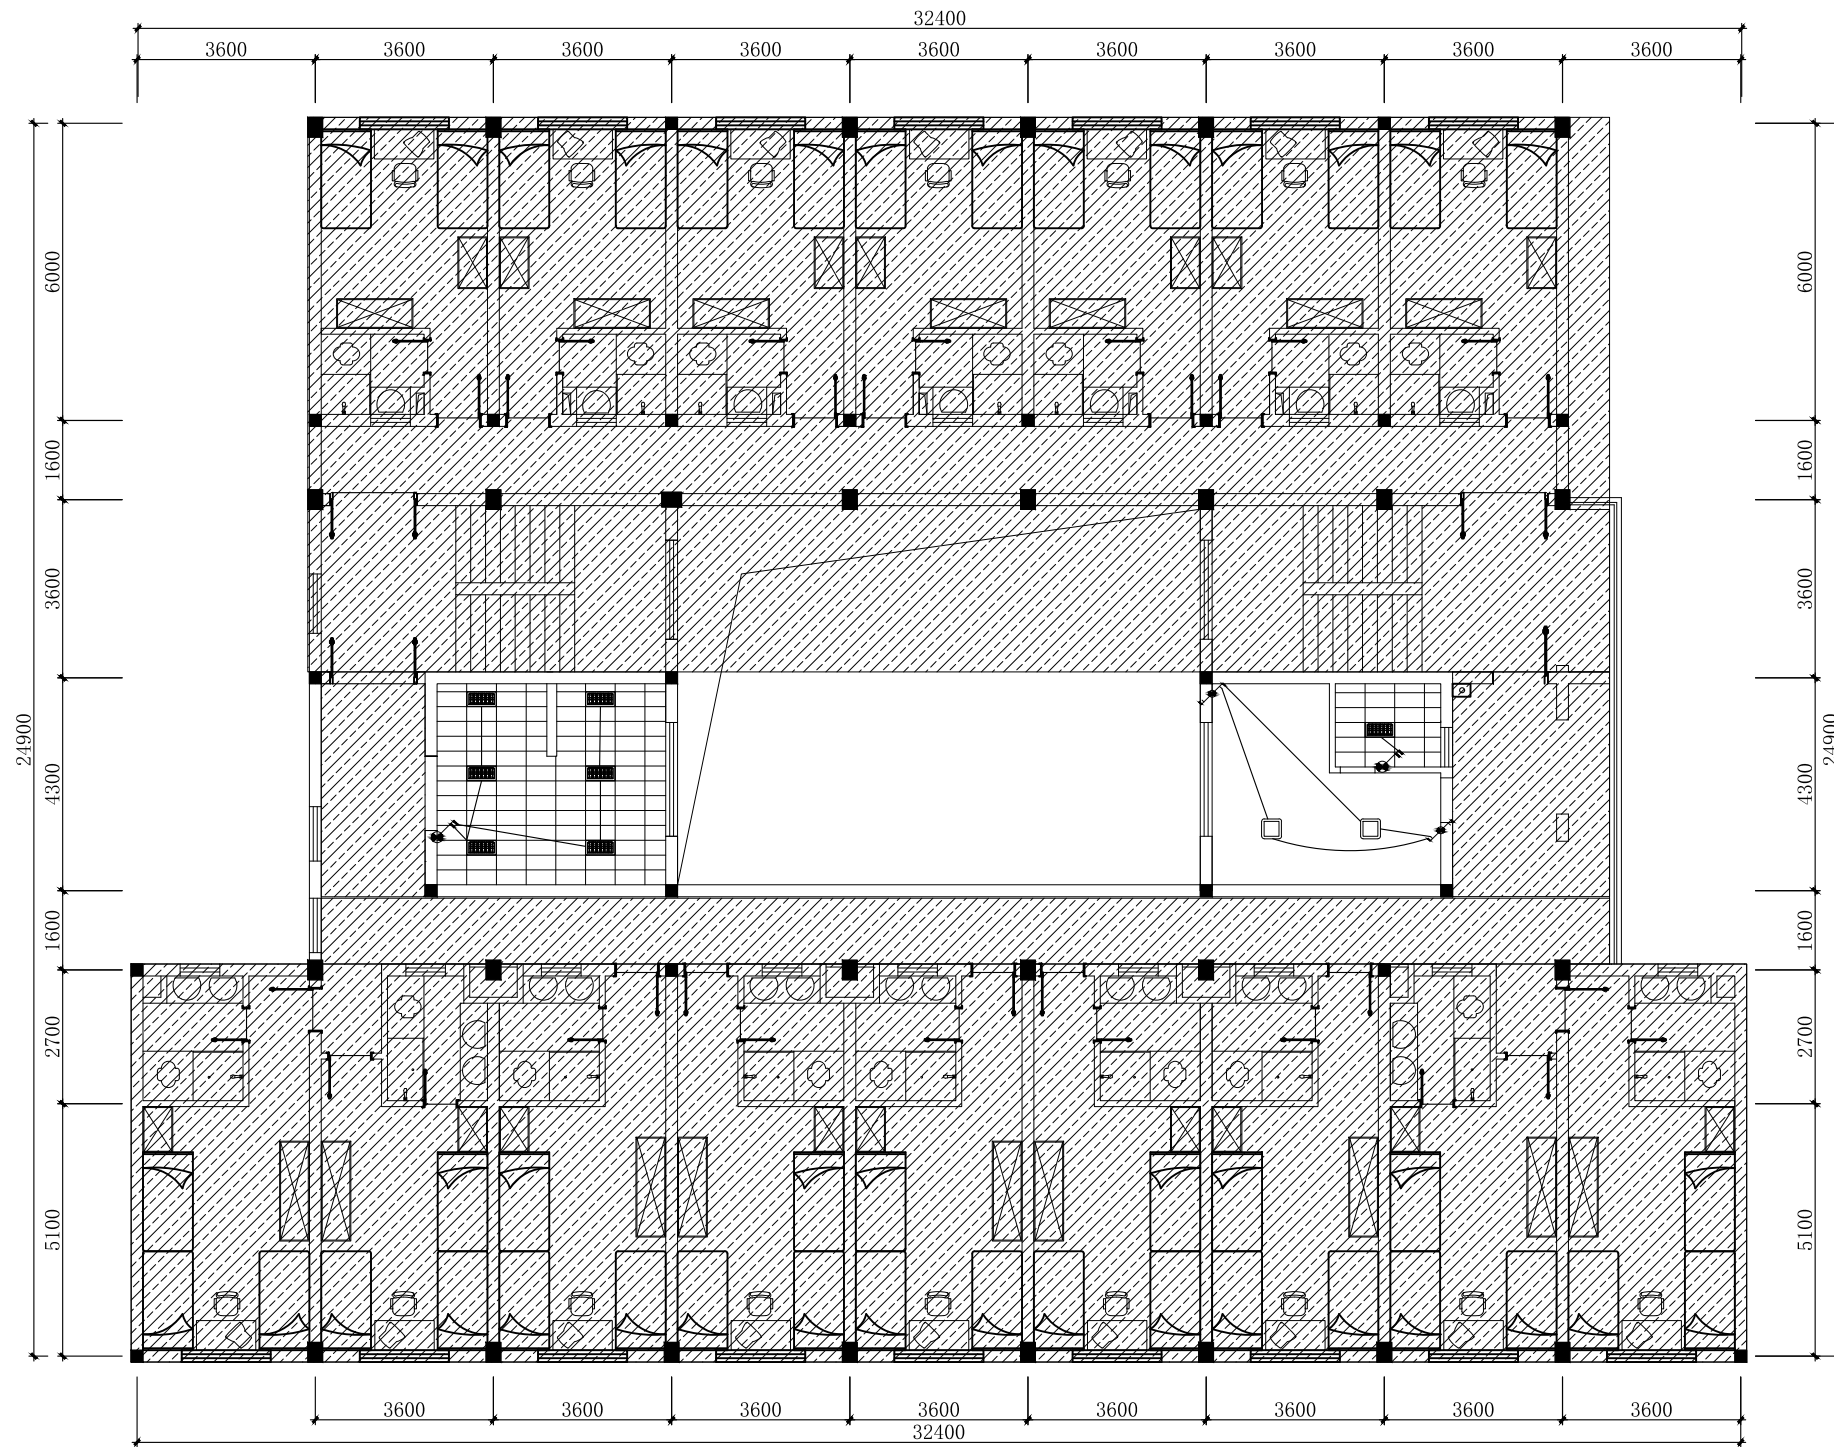

- 单联单控开关
- 双联单控开关
- 双联双控开关
- 密闭单极开关
- 300*600平板灯
- 吸顶灯

暖通 HVAC	强电 Electricity	弱电 ELV
建筑 Architecture	结构 Structure	给排水 Plumbing
会签 Confirmed by		