

设计单位
DESIGN
INSTITUTE



江苏中镁工程规划设计研究院有限公司
JIANGSU ZHONGMEI ENGINEERING PLANNING
AND DESIGN INSTITUTE CO., LTD

证书
CERTIFICATE

建筑行业(建筑工程)甲级
证书编号: A132051790
市政行业(给排水、道路桥梁、公共交通、燃气热力、环境卫生工程)乙级
风景园林工程专项乙级
证书编号: A232051797

建设单位 Client		
工程名称 Project Name		
子项名称 Sub-Project		
项目编号 Project No.		子项编号 Sub-Project No.
审定 Approved by	洪钦	洪钦
审核 Verified by	尹述盛	尹述盛
项目负责人 Project manager	尹述盛	尹述盛
专业负责人 Profession manager	尹述盛	尹述盛
校对 Checked by	王锐	王锐
设计 Designer	张雁	张雁
制图 Drawn By	张雁	张雁


图纸名称
Drawing Title 宿舍一层01、02、03、04立面图

专业 Discipline	阶段 Stage	
版次 Version No.	图号 Drawing No.	06
比例 Scale	日期 Date	


本图须加盖出图签章, 否则一律无效
Invalid Unless Stamped

单位出图专用章 | Stamp of design unit


注册执业专用章 | Stamp of Registration

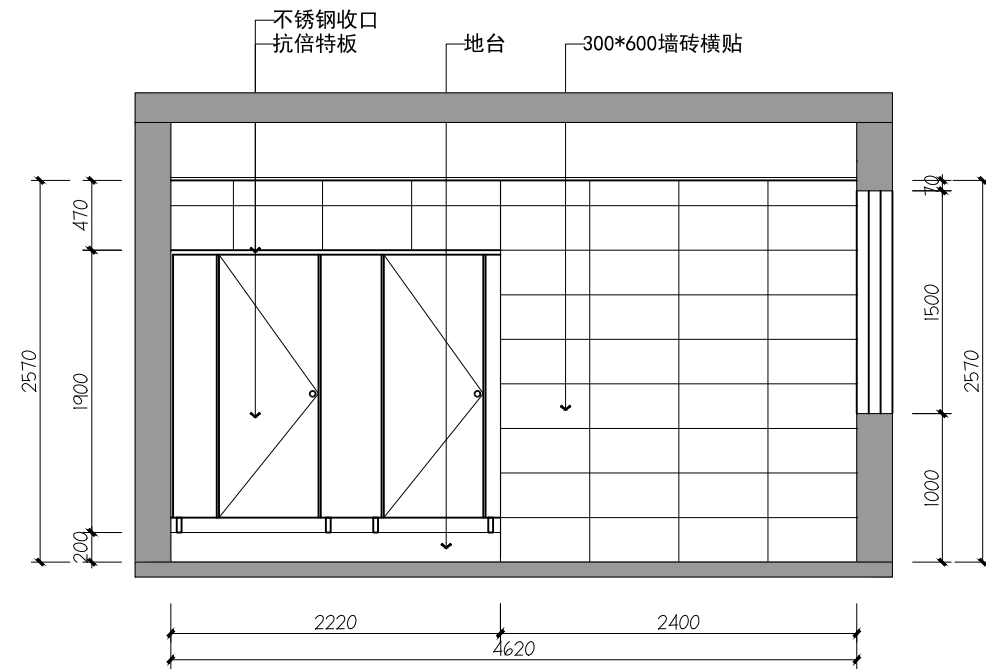


01 卫生间01立面图
1F

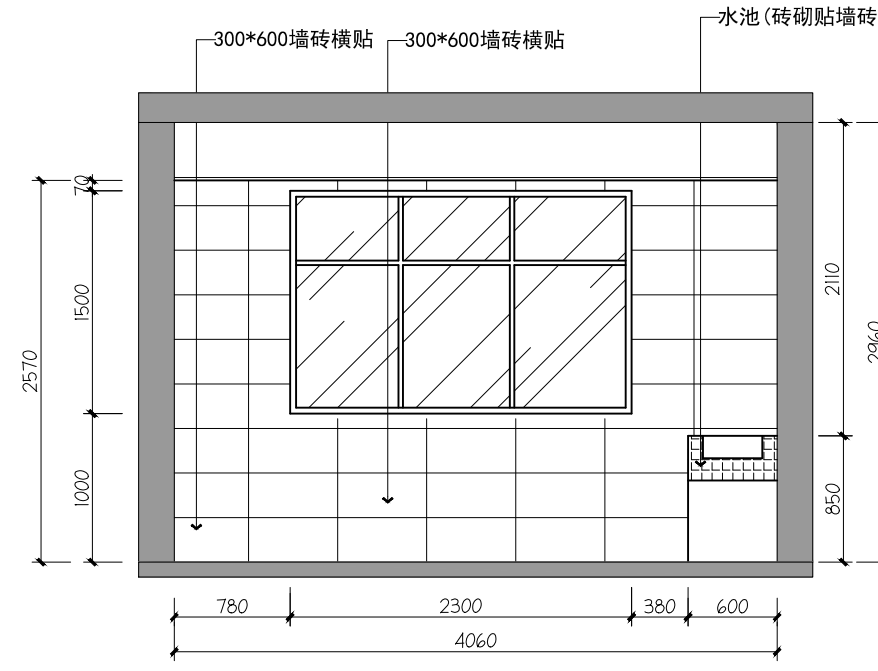

02 卫生间02立面图
1F

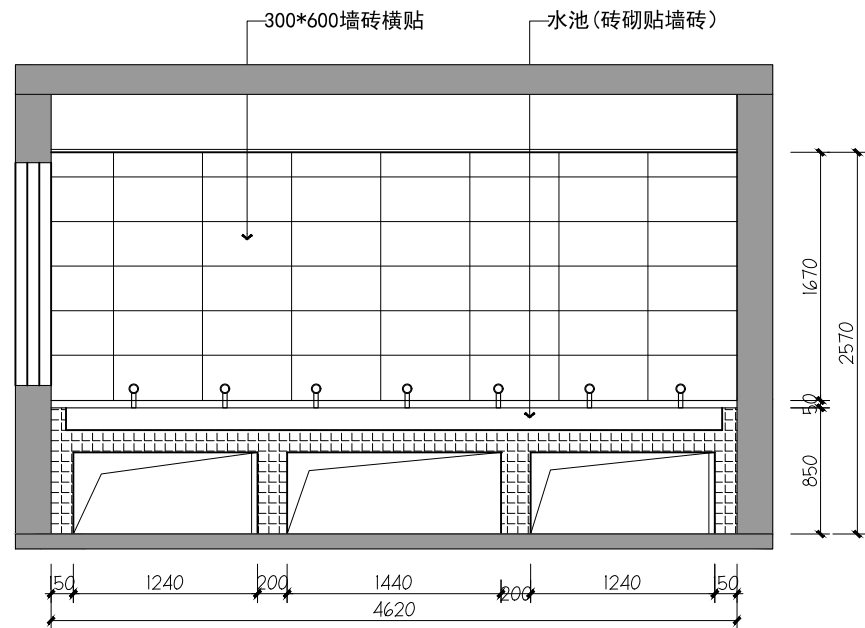

03 卫生间03立面图
1F

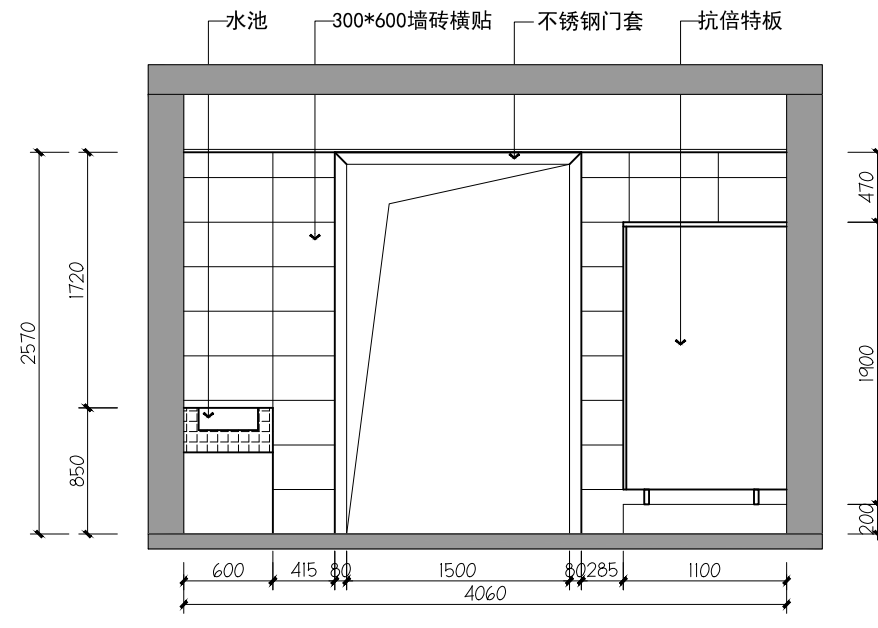

04 卫生间04立面图
1F

暖通 HVAC	强电 Electricity	弱电 ELV
建筑 Architecture	结构 Structure	给排水 Plumbing
会签 Confirmed by		

设计单位
DESIGN
INSTITUTE



江苏中镁工程规划设计研究院有限公司
JIANGSU ZHONGMEI ENGINEERING PLANNING
AND DESIGN INSTITUTE CO., LTD

证书
CERTIFICATE

建筑行业(建筑工程)甲级
证书编号: A132051790
市政行业(给排水、道路桥梁、公共交通、燃气热力、环境卫生工程)乙级
风景园林工程专项乙级
证书编号: A232051797


建设单位 Client		
工程名称 Project Name		
子项名称 Sub-Project		
项目编号 Project No.		子项编号 Sub-Project No.
审定 Approved by	洪钦	洪钦
审核 Verified by	尹述盛	尹述盛
项目负责人 Project manager	尹述盛	尹述盛
专业负责人 Profession manager	尹述盛	尹述盛
校对 Checked by	王锐	王锐
设计 Designer	张雁	张雁
制图 Drawn By	张雁	张雁

图纸名称 Drawing Title	宿舍一层05、06、07、08立面图		
专业 Discipline		阶段 Stage	
版次 Version No.		图号 Drawing No.	06
比例 Scale		日期 Date	


本图须加盖出图签章, 否则一律无效
Invalid Unless Stamped

单位出图专用章 | Stamp of design unit


注册执业专用章 | Stamp of Registration

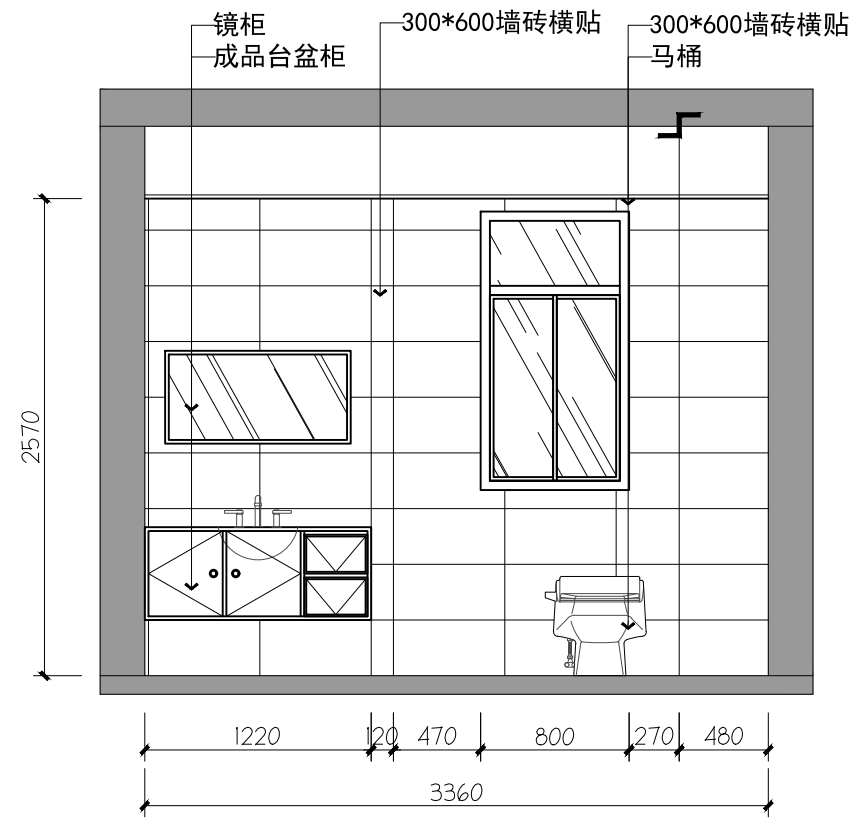


05 行政值班室05立面图
1F

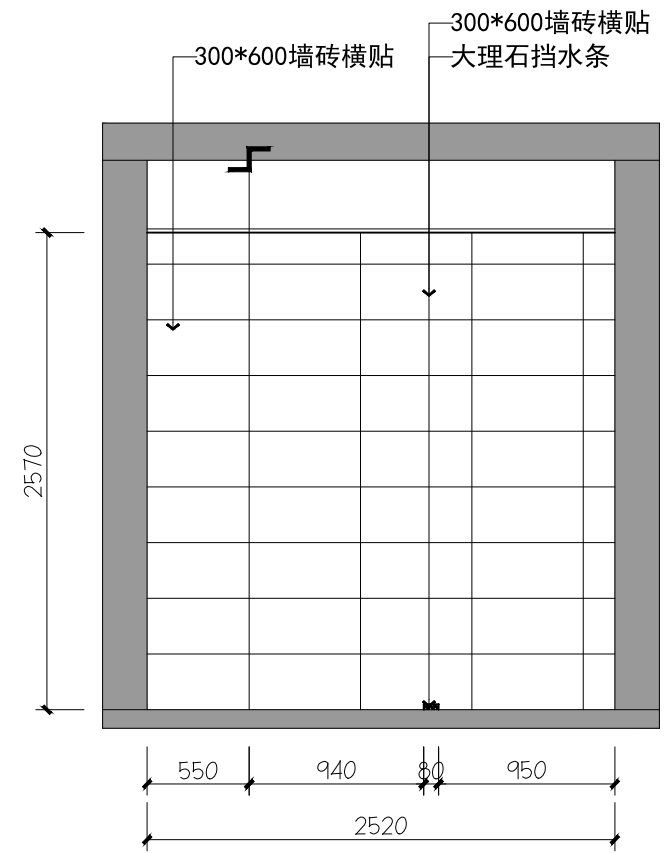

06 行政值班室06立面图
1F

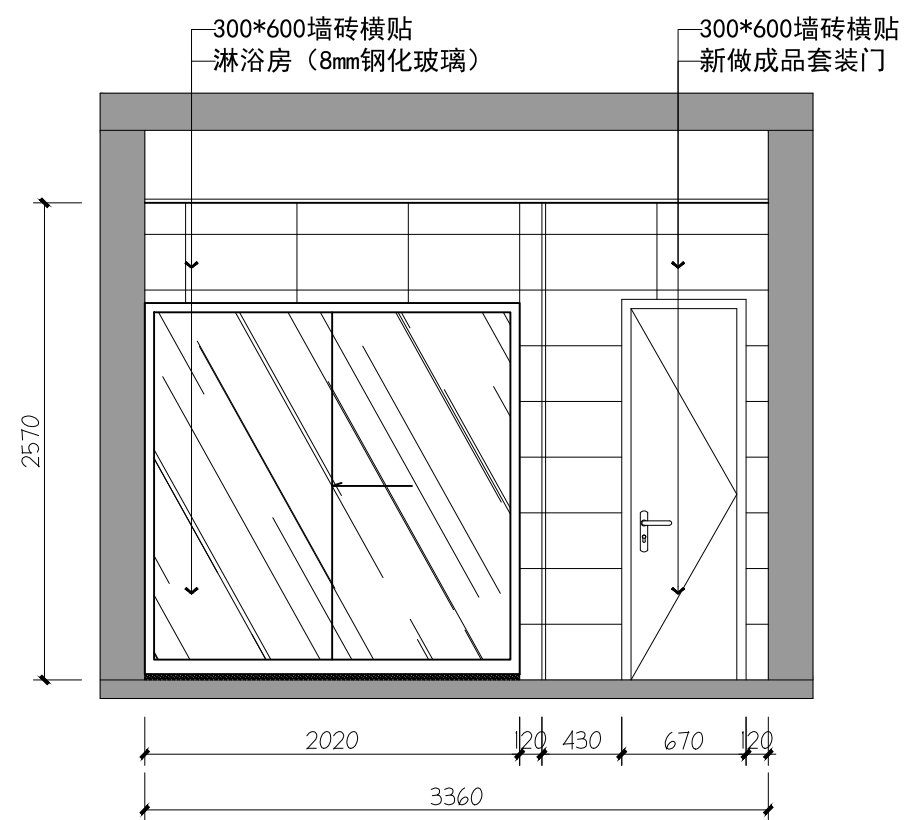

07 行政值班室07立面图
1F

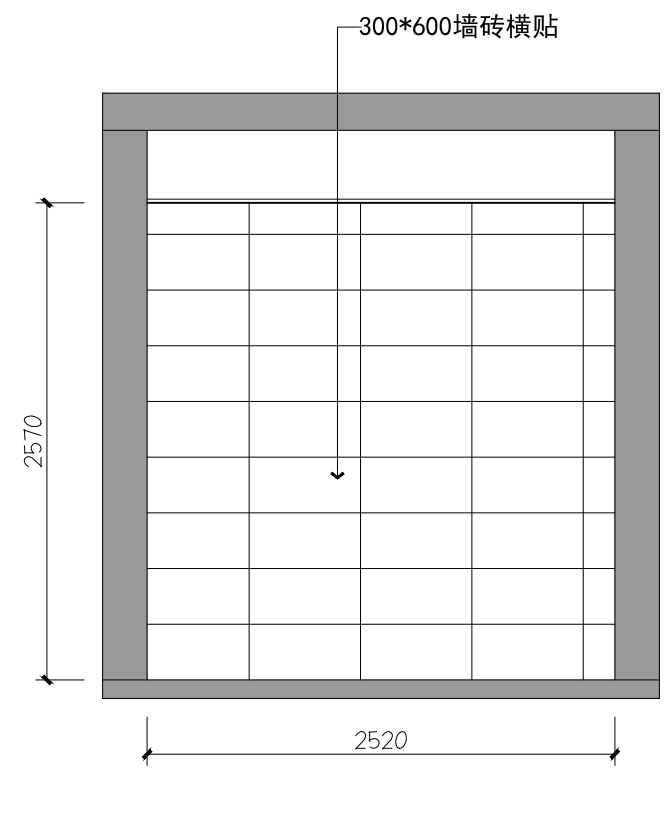

08 行政值班室08立面图
1F

暖通 HVAC	强电 Electricity	弱电 ELV
建筑 Architecture	结构 Structure	给排水 Plumbing
会签 Confirmed by		

设计单位
DESIGN
INSTITUTE



江苏中镁工程规划设计研究院有限公司
JIANGSU ZHONGMEI ENGINEERING PLANNING
AND DESIGN INSTITUTE CO., LTD

证书
CERTIFICATE

建筑行业(建筑工程)甲级
证书编号: A132051790
市政行业(给排水、道路桥梁、公共交通、燃气热力、环境卫生工程)乙级
风景园林工程专项乙级
证书编号: A232051797


建设单位 Client		
工程名称 Project Name		
子项名称 Sub-Project		
项目编号 Project No.		子项编号 Sub-Project No.
审定 Approved by	洪钦	洪钦
审核 Verified by	尹述盛	尹述盛
项目负责人 Project manager	尹述盛	尹述盛
专业负责人 Profession manager	尹述盛	尹述盛
校对 Checked by	王锐	王锐
设计 Designer	张雁	张雁
制图 Drawn By	张雁	张雁

图纸名称 Drawing Title	宿舍一层09、10、11、12立面图		
专业 Discipline		阶段 Stage	
版次 Version No.		图号 Drawing No.	06
比例 Scale		日期 Date	


本图须加盖出图签章, 否则一律无效
Invalid Unless Stamped

单位出图专用章 | Stamp of design unit


注册执业专用章 | Stamp of Registration

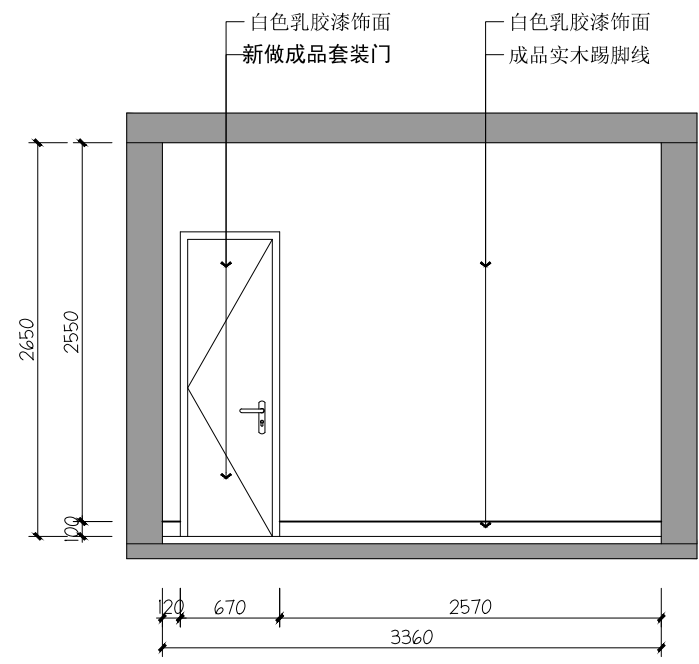


09
1F 值班室09立面图

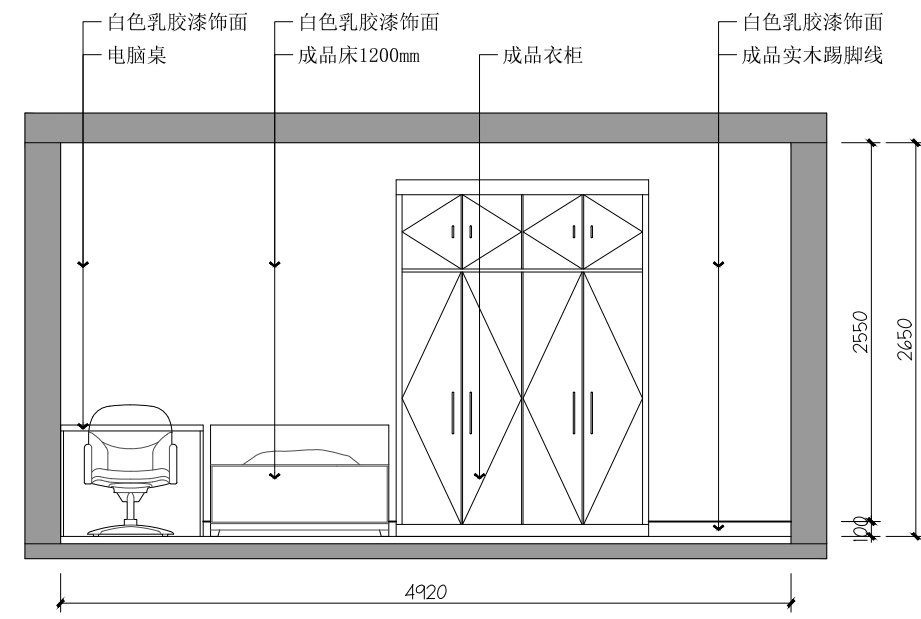

10
1F 值班室10立面图

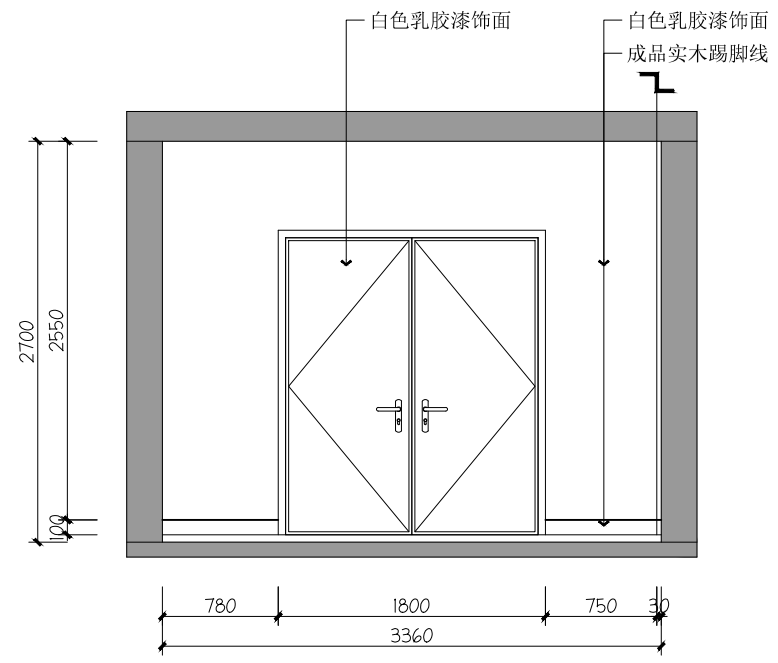

11
1F 值班室11立面图

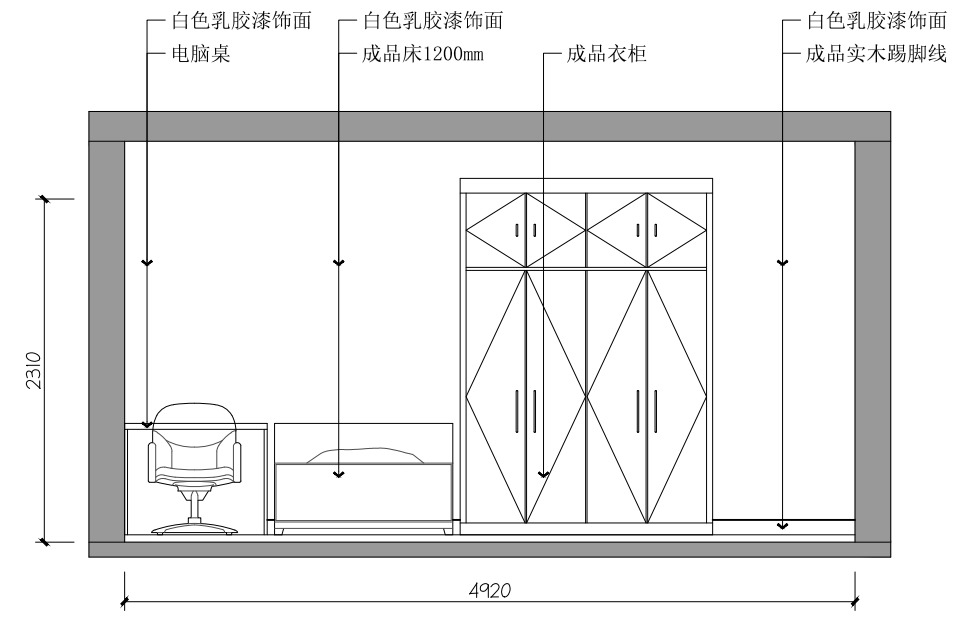

10
12 值班室12立面图

暖通 HVAC	强电 Electricity	弱电 ELV
建筑 Architecture	结构 Structure	给排水 Plumbing
会签 Confirmed by		

设计单位
DESIGN
INSTITUTE



江苏中镁工程规划设计研究院有限公司
JIANGSU ZHONGMEI ENGINEERING PLANNING
AND DESIGN INSTITUTE CO., LTD

证书
CERTIFICATE

建筑行业(建筑工程)甲级
证书编号: A132051790
市政行业(给排水、道路桥梁、公共交通、燃气热力、环境卫生工程)乙级
风景园林工程专项乙级
证书编号: A232051797

建设单位 Client		
工程名称 Project Name		
子项名称 Sub-Project		
项目编号 Project No.		子项编号 Sub-Project No.
审定 Approved by	洪钦	洪钦
审核 Verified by	尹述盛	尹述盛
项目负责人 Project manager	尹述盛	尹述盛
专业负责人 Profession manager	尹述盛	尹述盛
校对 Checked by	王锐	王锐
设计 Designer	张雁	张雁
制图 Drawn By	张雁	张雁


图纸名称
Drawing Title 宿舍三层01、02、03、04立面图

专业 Discipline		阶段 Stage	
版次 Version No.		图号 Drawing No.	06
比例 Scale		日期 Date	


本图须加盖出图签章, 否则一律无效
Invalid Unless Stamped

单位出图专用章 | Stamp of design unit


注册执业专用章 | Stamp of Registration

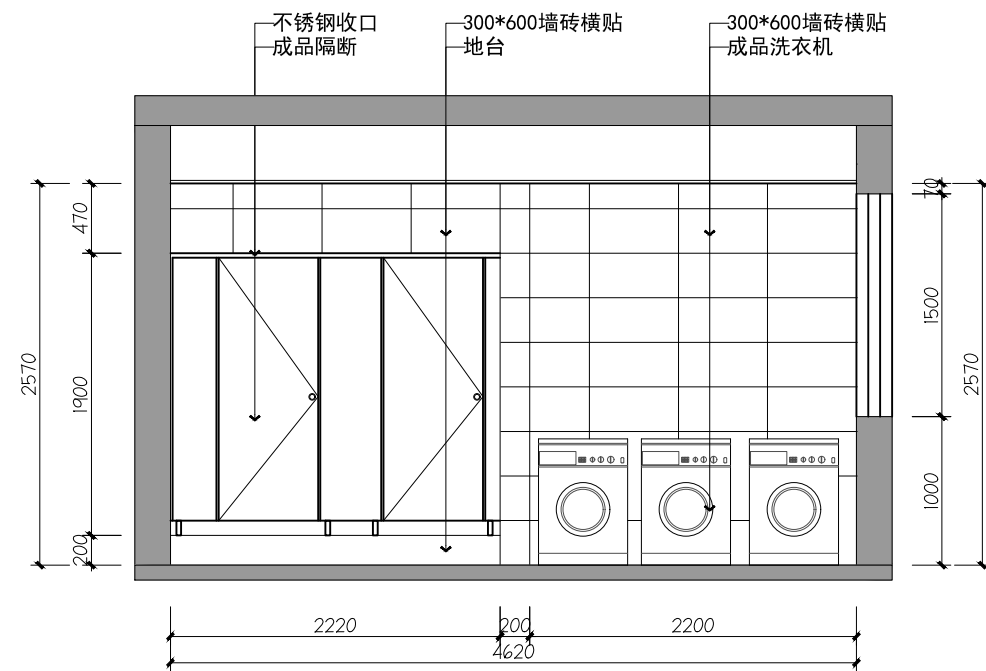


01 卫生间01立面图
3F

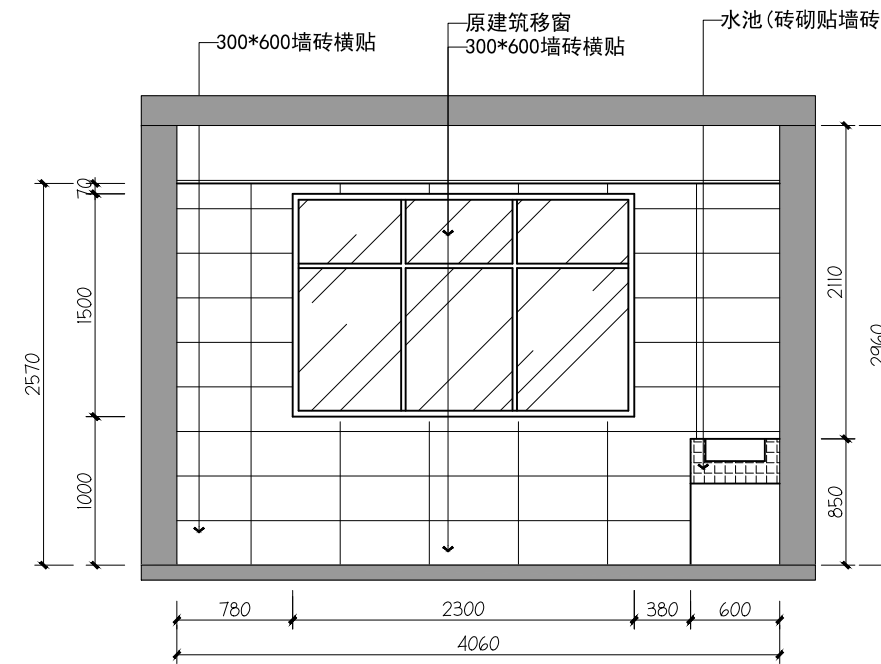

02 卫生间02立面图
3F

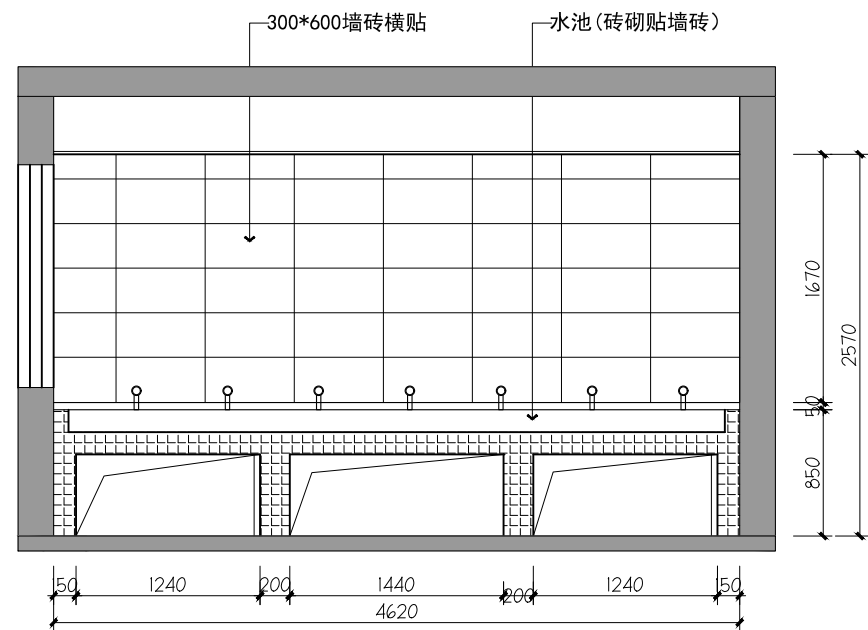

03 卫生间03立面图
3F

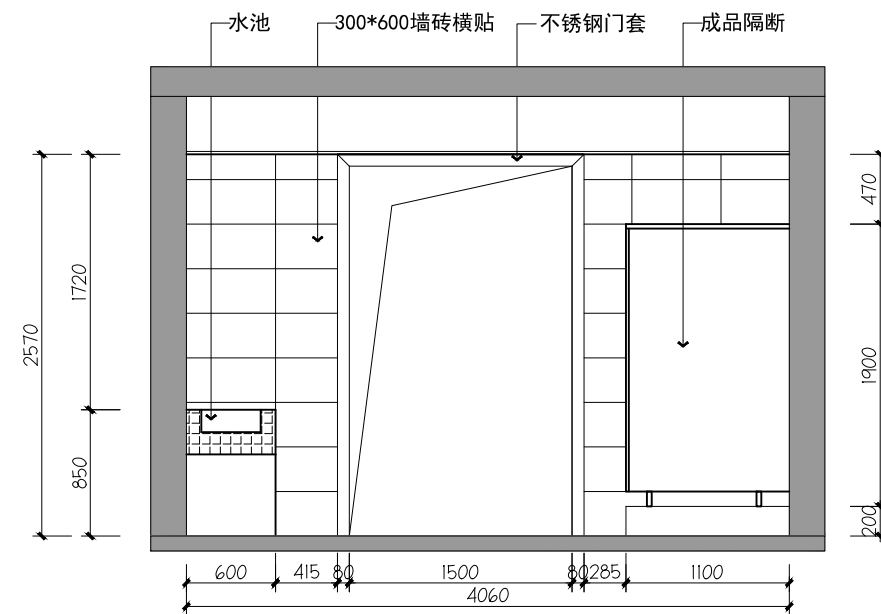

04 卫生间04立面图
3F

暖通 HVAC	强电 Electricity	弱电 ELV
建筑 Architecture	结构 Structure	给排水 Plumbing
会签 Confirmed by		

设计单位
DESIGN
INSTITUTE



江苏中镁工程规划设计研究院有限公司
JIANGSU ZHONGMEI ENGINEERING PLANNING
AND DESIGN INSTITUTE CO., LTD

证书
CERTIFICATE

建筑行业(建筑工程)甲级
证书编号: A132051790
市政行业(给排水、道路桥梁、公共交通、燃气热力、环境卫生工程)乙级
风景园林工程专项乙级
证书编号: A232051797


建设单位 Client		
工程名称 Project Name		
子项名称 Sub-Project		
项目编号 Project No.		子项编号 Sub-Project No.
审定 Approved by	洪钦	洪钦
审核 Verified by	尹述盛	尹述盛
项目负责人 Project manager	尹述盛	尹述盛
专业负责人 Profession manager	尹述盛	尹述盛
校对 Checked by	王锐	王锐
设计 Designer	张雁	张雁
制图 Drawn By	张雁	张雁

图纸名称 Drawing Title	宿舍三层05、06、07、08立面图		
专业 Discipline		阶段 Stage	
版次 Version No.		图号 Drawing No.	06
比例 Scale		日期 Date	


本图须加盖出图签章, 否则一律无效
Invalid Unless Stamped

单位出图专用章 | Stamp of design unit


注册执业专用章 | Stamp of Registration

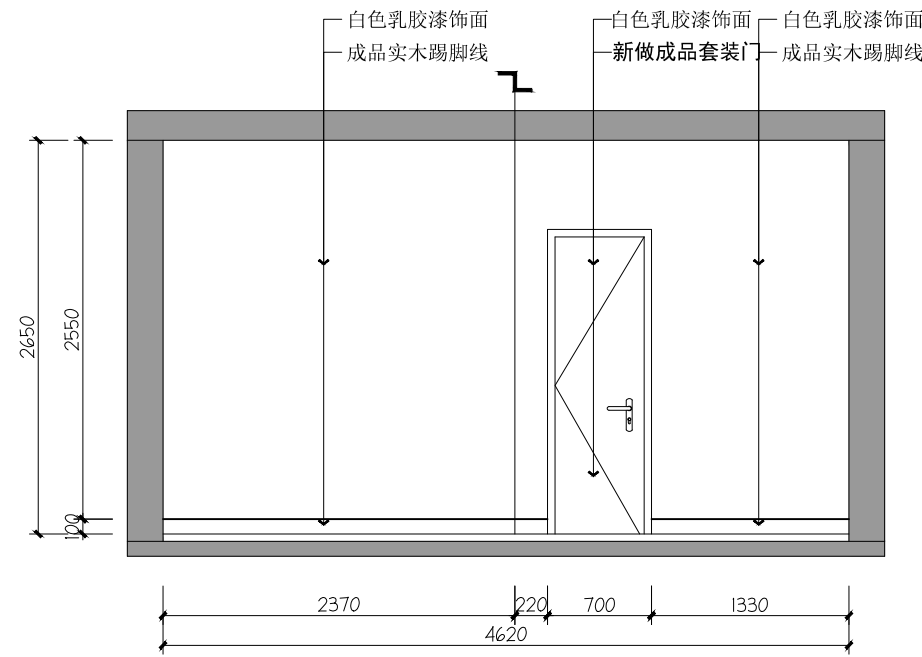


05 值班室05立面图
3F

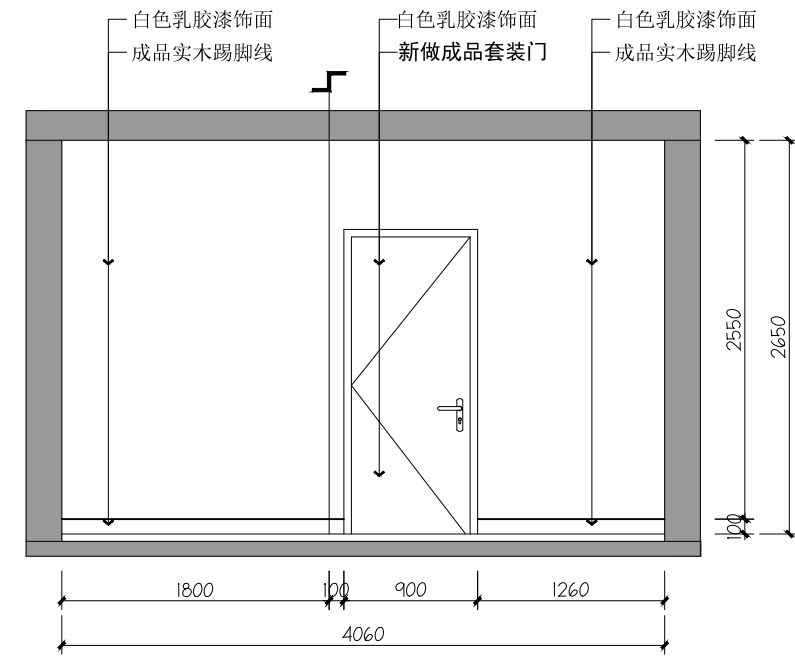

06 值班室06立面图
3F

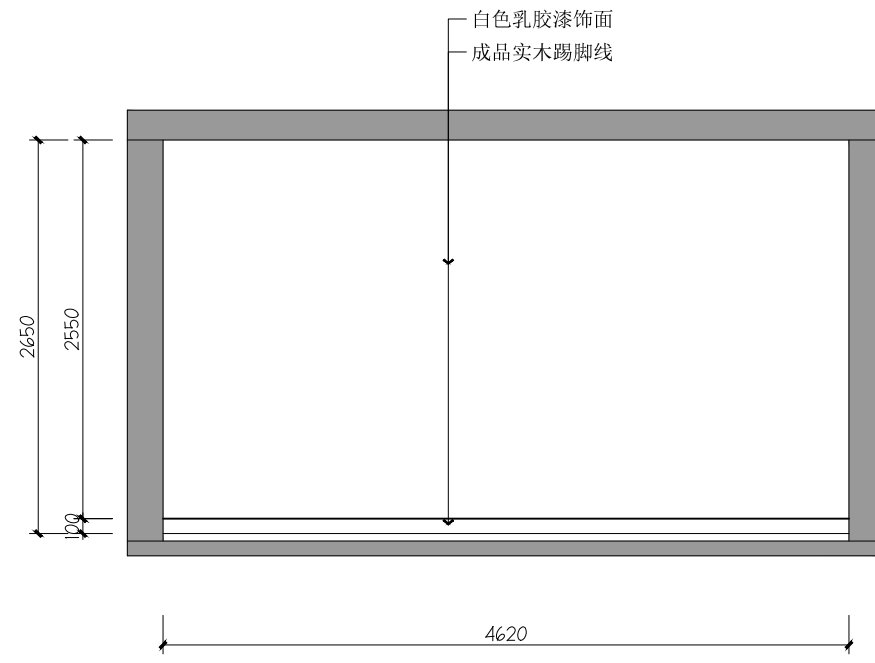

07 值班室07立面图
3F

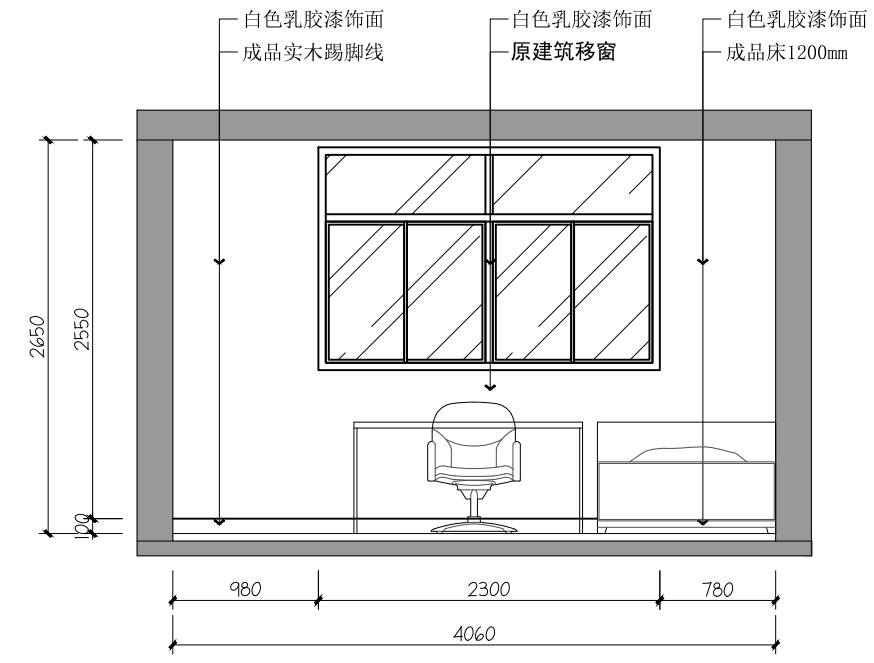

08 值班室08立面图
3F

暖通 HVAC	强电 Electricity	弱电 ELV
建筑 Architecture	结构 Structure	给排水 Plumbing
会签 Confirmed by		

设计单位
DESIGN
INSTITUTE



江苏中镁工程规划设计研究院有限公司
JIANGSU ZHONGMEI ENGINEERING PLANNING
AND DESIGN INSTITUTE CO., LTD

证书
CERTIFICATE

建筑行业(建筑工程)甲级
证书编号: A132051790
市政行业(给排水、道路桥梁、公共交通、燃气热力、环境卫生工程)乙级
风景园林工程专项乙级
证书编号: A232051797


建设单位 Client		
工程名称 Project Name		
子项名称 Sub-Project		
项目编号 Project No.		子项编号 Sub-Project No.
审定 Approved by	洪钦	洪钦
审核 Verified by	尹述盛	尹述盛
项目负责人 Project manager	尹述盛	尹述盛
专业负责人 Profession manager	尹述盛	尹述盛
校对 Checked by	王锐	王锐
设计 Designer	张雁	张雁
制图 Drawn By	张雁	张雁

图纸名称 Drawing Title	宿舍三层09、10、11、12立面图		
专业 Discipline		阶段 Stage	
版次 Version No.		图号 Drawing No.	06
比例 Scale		日期 Date	


本图须加盖出图签章, 否则一律无效
Invalid Unless Stamped

单位出图专用章 | Stamp of design unit


注册执业专用章 | Stamp of Registration

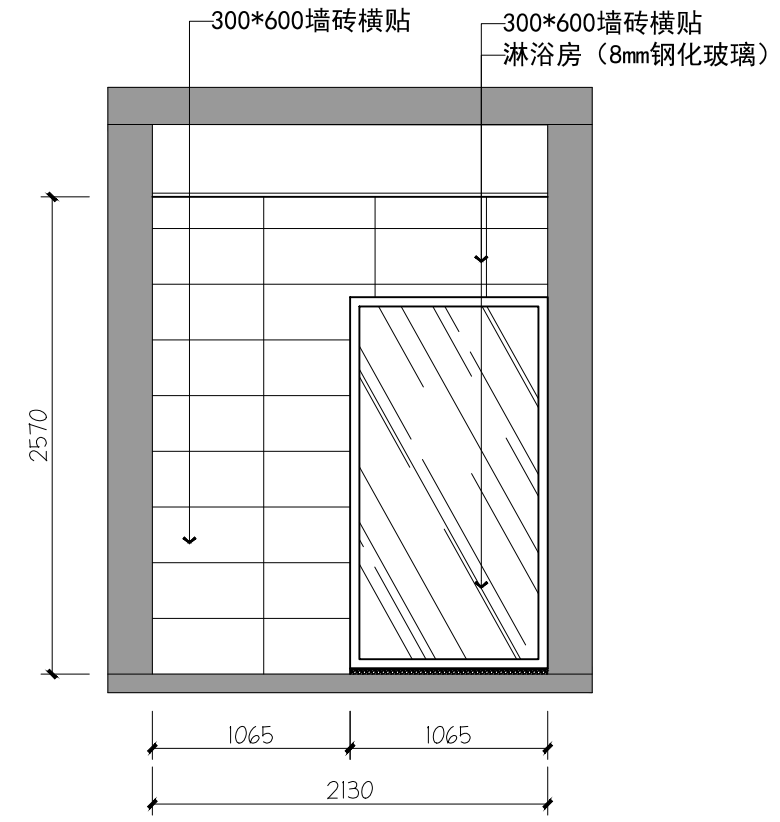


09 值班室卫生间09立面图
3F Scale 1:40

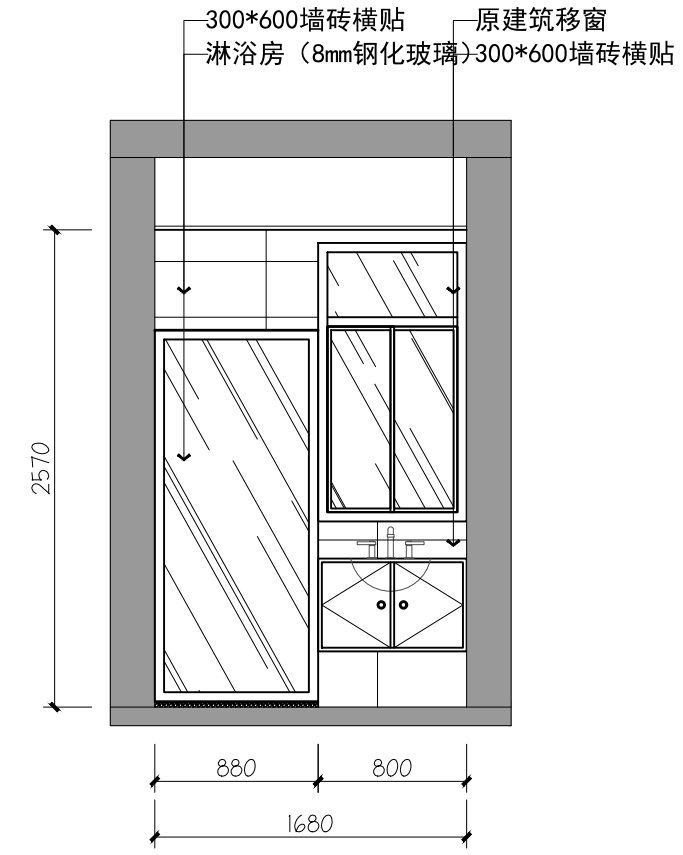

10 值班室卫生间10立面图
3F Scale 1:40

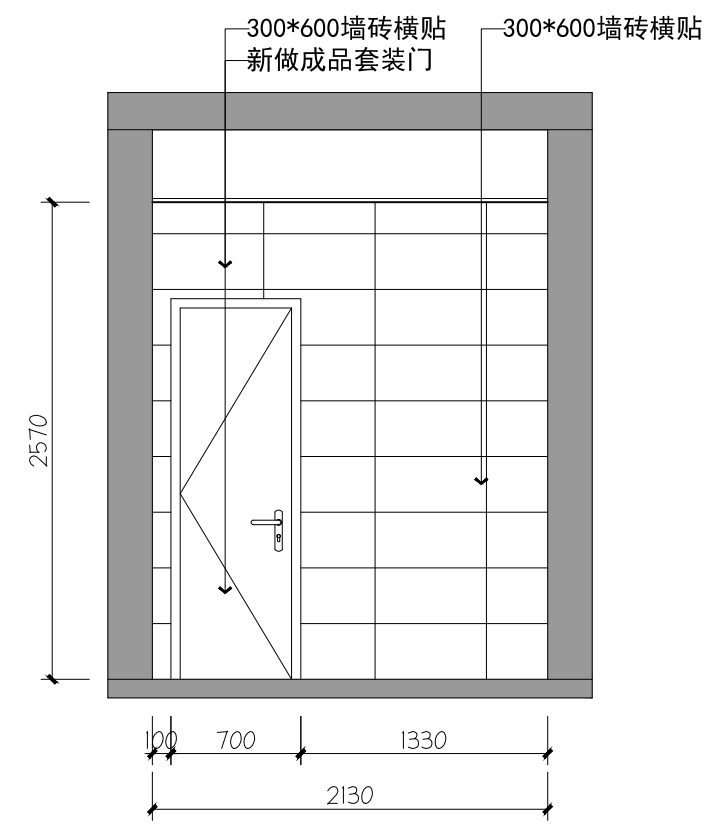

11 值班室卫生间11立面图
3F Scale 1:40

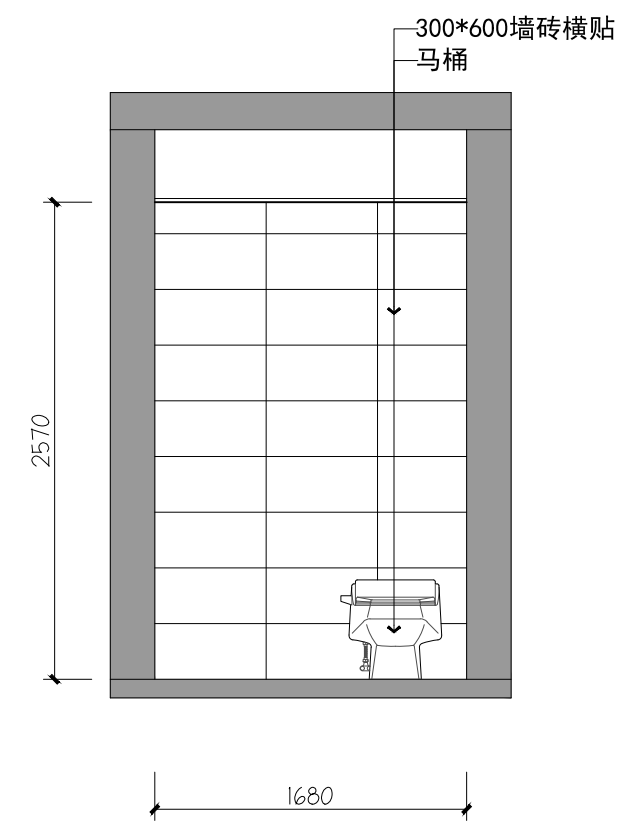

12 值班室卫生间12立面图
3F Scale 1:40

暖通 HVAC	强电 Electricity	弱电 ELV
建筑 Architecture	结构 Structure	给排水 Plumbing
会签 Confirmed by		

设计单位
DESIGN
INSTITUTE




江苏中镁工程规划设计研究院有限公司
JIANGSU ZHONGMEI ENGINEERING PLANNING
AND DESIGN INSTITUTE CO., LTD


证书
CERTIFICATE

建筑行业(建筑工程)甲级
证书编号: A132051790
市政行业(给排水、道路桥梁、公共交通、燃气热力、环境卫生工程)乙级
风景园林工程专项乙级
证书编号: A232051797


建设单位 Client		
工程名称 Project Name		
子项名称 Sub-Project		
项目编号 Project No.		子项编号 Sub-Project No.
审定 Approved by	洪钦	洪钦
审核 Verified by	尹述盛	尹述盛
项目负责人 Project manager	尹述盛	尹述盛
专业负责人 Profession manager	尹述盛	尹述盛
校对 Checked by	王锐	王锐
设计 Designer	张雁	张雁
制图 Drawn By	张雁	张雁

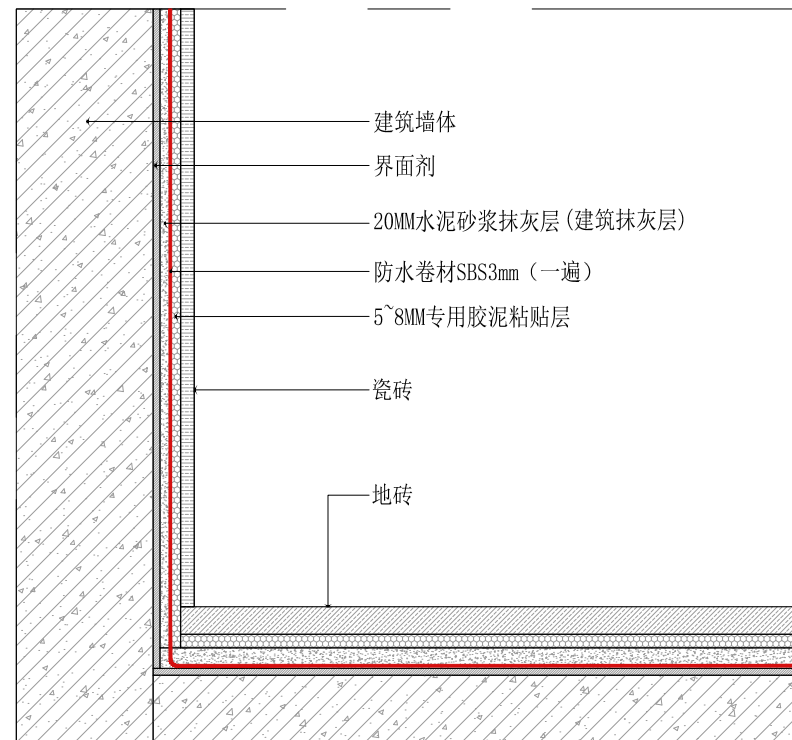


墙砖节点图

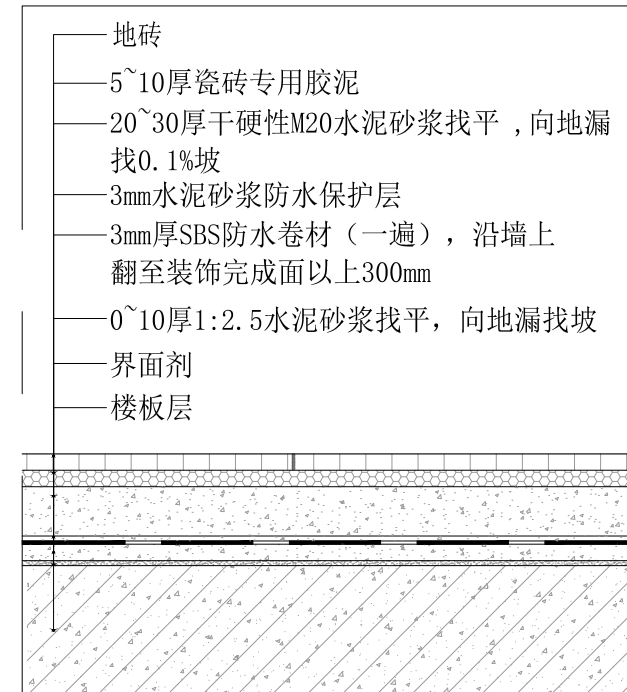

地砖节点图

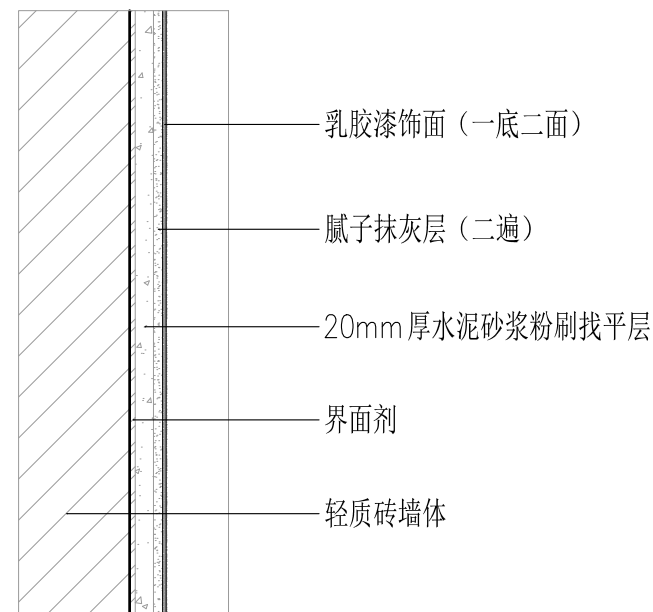

墙面乳胶漆节点图

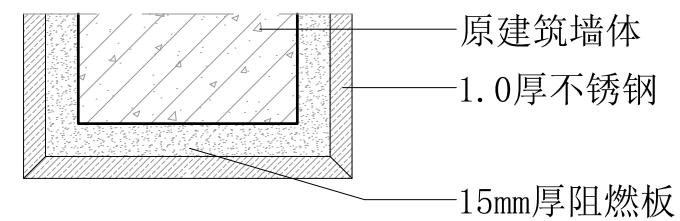

不锈钢门套节点图

暖通 HVAC	强电 Electricity	弱电 ELV
建筑 Architecture	结构 Structure	给排水 Plumbing
会签 Confirmed by		

图纸名称 Drawing Title	宿舍节点图1		
专业 Discipline		阶段 Stage	
版次 Version No.		图号 Drawing No.	06
比例 Scale		日期 Date	

本图须加盖出图签章, 否则一律无效
Invalid Unless Stamped

单位出图专用章 | Stamp of design unit

注册执业专用章 | Stamp of Registration

设计单位
DESIGN
INSTITUTE



江苏中镁工程规划设计研究院有限公司
JIANGSU ZHONGMEI ENGINEERING PLANNING
AND DESIGN INSTITUTE CO., LTD

证书
CERTIFICATE

建筑行业(建筑工程)甲级
证书编号: A132051790
市政行业(给排水、道路桥梁、公共交通、燃气热力、环境卫生工程)乙级
风景园林工程专项乙级
证书编号: A232051797


建设单位 Client			
工程名称 Project Name			
子项名称 Sub-Project			
项目编号 Project No.		子项编号 Sub-Project No.	
审定 Approved by	洪钦	洪钦	
审核 Verified by	尹述盛	尹述盛	
项目负责人 Project manager	尹述盛	尹述盛	
专业负责人 Profession manager	尹述盛	尹述盛	
校对 Checked by	王锐	王锐	
设计 Designer	张雁	张雁	
制图 Drawn By	张雁	张雁	

图纸名称 Drawing Title	宿舍节点图2		
专业 Discipline		阶段 Stage	
版次 Version No.		图号 Drawing No.	06
比例 Scale		日期 Date	

本图须加盖出图签章, 否则一律无效
Invalid Unless Stamped

单位出图专用章 | Stamp of design unit

注册执业专用章 | Stamp of Registration

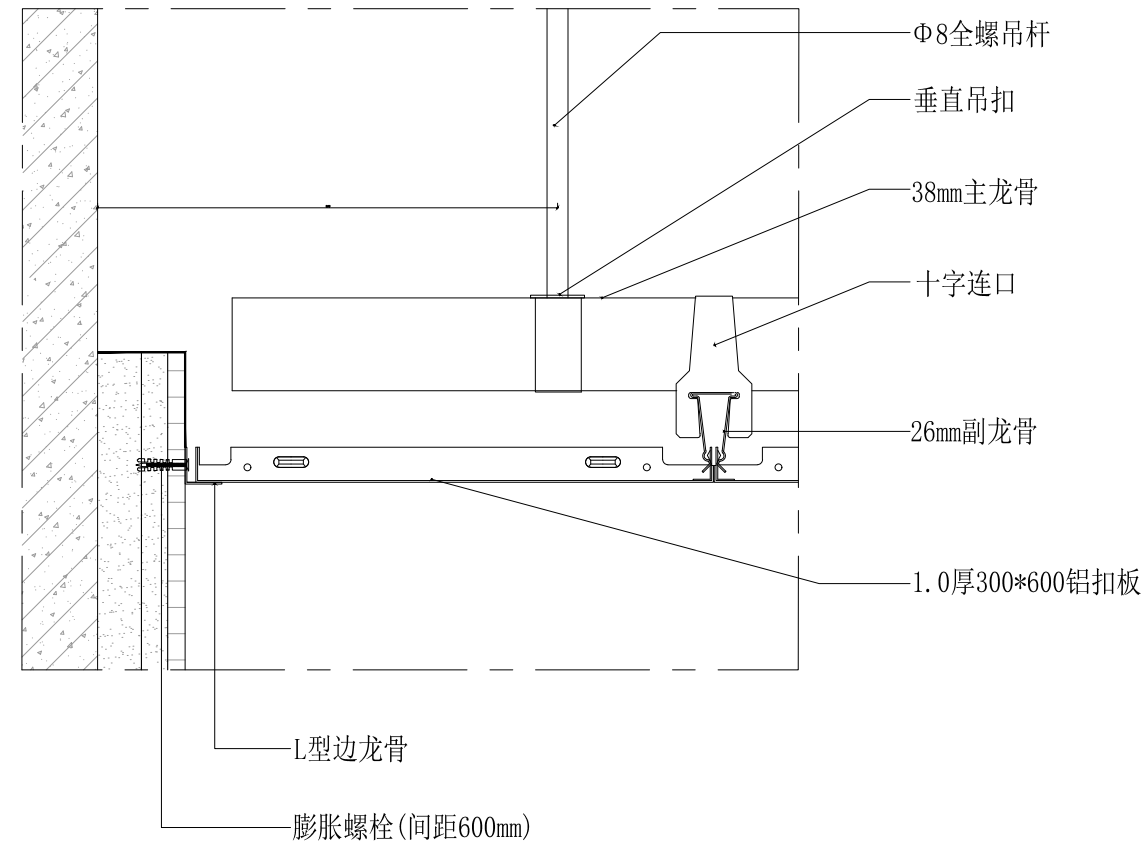

铝扣板吊顶节点图

暖通 HVAC	强电 Electricity	弱电 ELV
建筑 Architecture	结构 Structure	给排水 Plumbing
会签 Confirmed by		

设计单位
DESIGN
INSTITUTE



江苏中镁工程规划设计研究院有限公司
JIANGSU ZHONGMEI ENGINEERING PLANNING
AND DESIGN INSTITUTE CO., LTD

证书
CERTIFICATE

建筑行业(建筑工程)甲级
证书编号: A132051790
市政行业(给排水、道路桥梁、公共交通、燃气热力、环境卫生工程)乙级
风景园林工程专项乙级
证书编号: A232051797


建设单位 Client		
工程名称 Project Name		
子项名称 Sub-Project		
项目编号 Project No.		子项编号 Sub-Project No.
审定 Approved by	洪钦	洪钦
审核 Verified by	尹述盛	尹述盛
项目负责人 Project manager	尹述盛	尹述盛
专业负责人 Profession manager	尹述盛	尹述盛
校对 Checked by	王锐	王锐
设计 Designer	张雁	张雁
制图 Drawn By	张雁	张雁

图纸名称 Drawing Title	图书馆多媒体教室平面布置图		
专业 Discipline		阶段 Stage	
版次 Version No.		图号 Drawing No.	06
比例 Scale		日期 Date	

本图须加盖出图签章, 否则一律无效
Invalid Unless Stamped

单位出图专用章 | Stamp of design unit

注册执业专用章 | Stamp of Registration

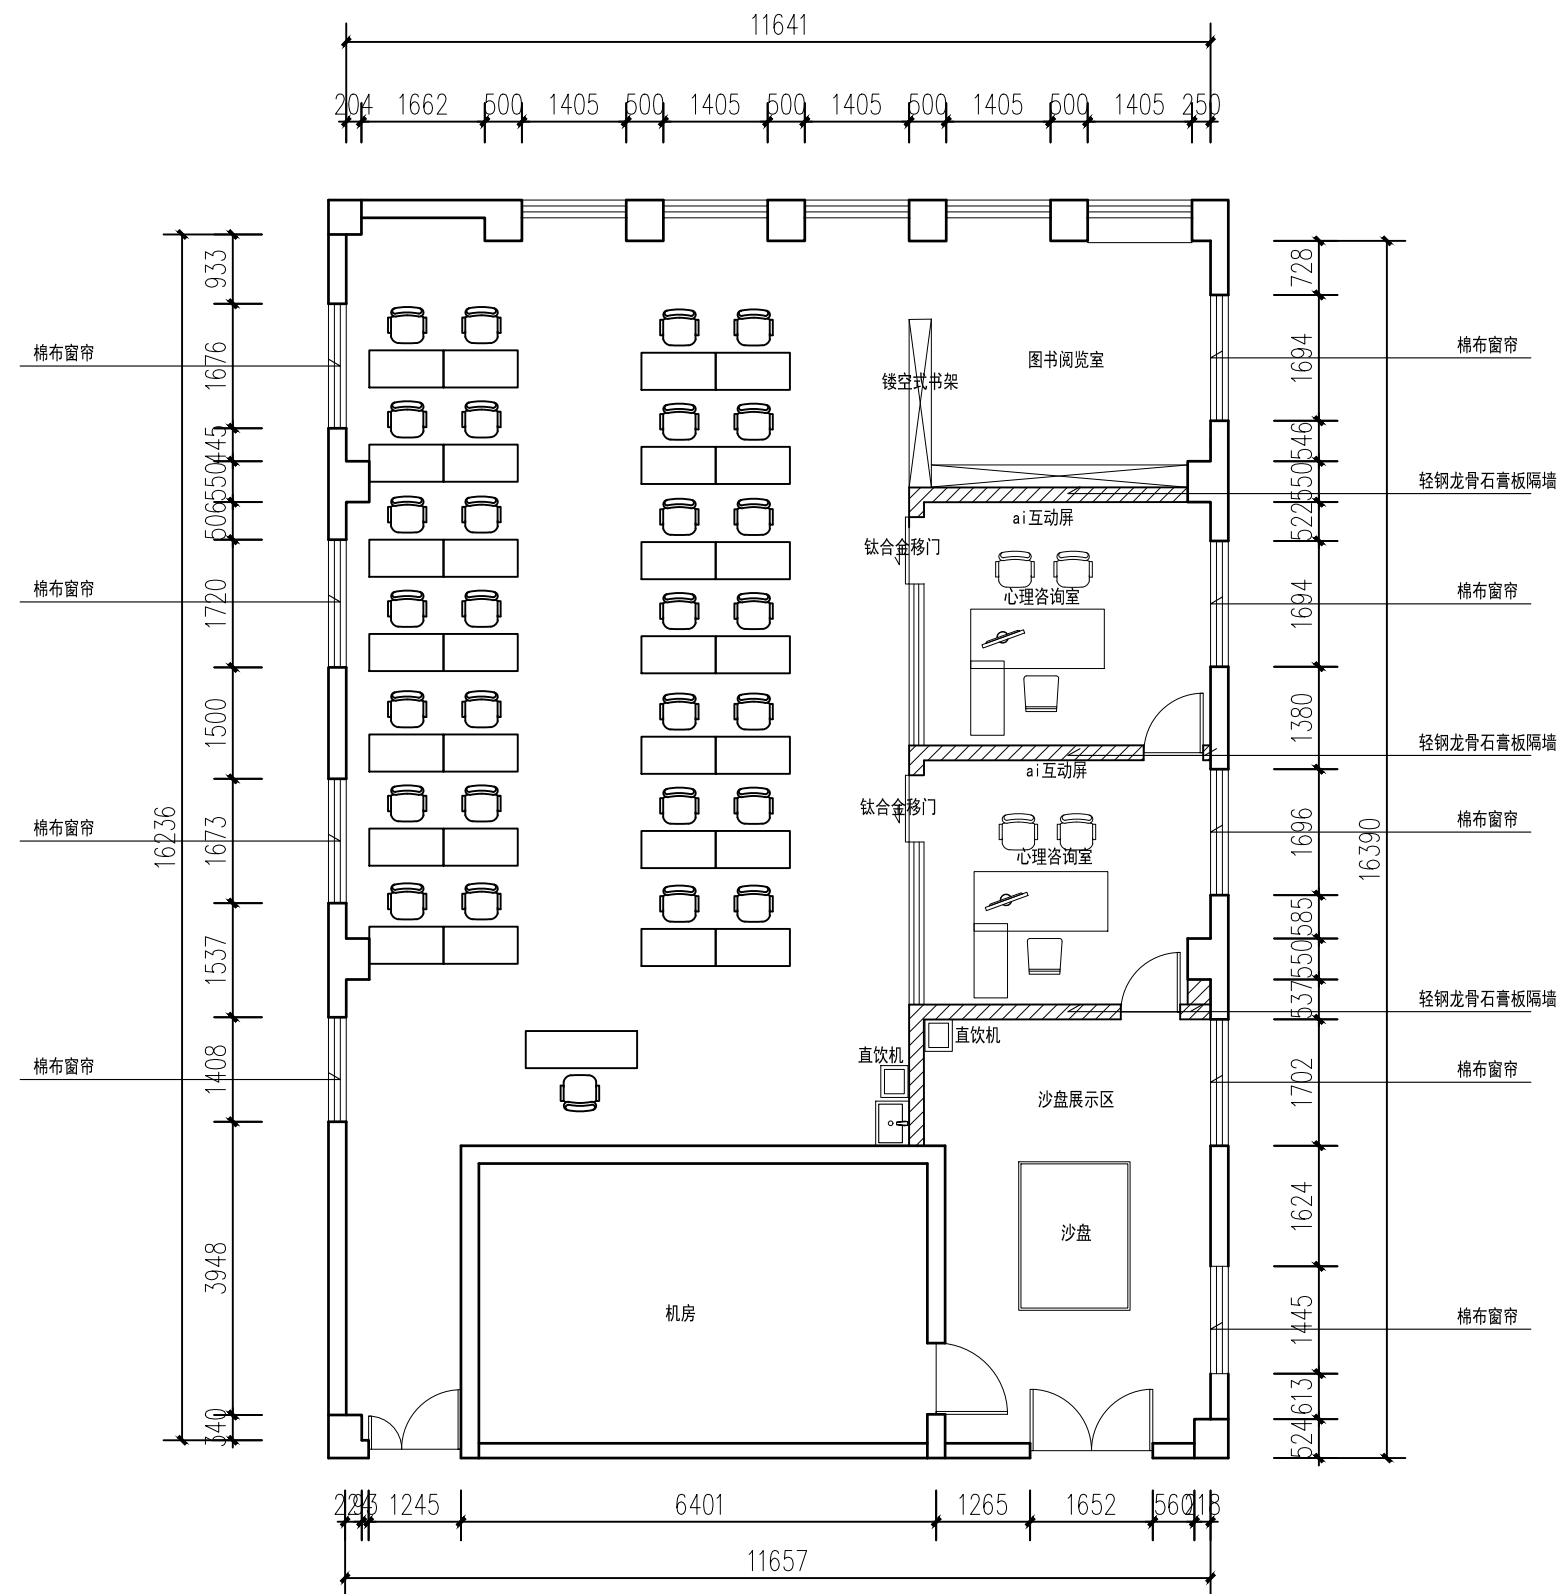

图书馆多媒体教室平面布置图

更换平板灯, 地面新做3.5CM厚防静电地板, 窗帘换新

暖通 HVAC	强电 Electricity	弱电 ELV
建筑 Architecture	结构 Structure	给排水 Plumbing
会签 Confirmed by		

设计单位
DESIGN
INSTITUTE



江苏中镁工程规划设计研究院有限公司
JIANGSU ZHONGMEI ENGINEERING PLANNING
AND DESIGN INSTITUTE CO., LTD

证书
CERTIFICATE

建筑行业(建筑工程)甲级
证书编号: A132051790
市政行业(给排水、道路桥梁、公共交通、燃气热力、环境卫生工程)乙级
风景园林工程专项乙级
证书编号: A232051797


建设单位 Client		
工程名称 Project Name		
子项名称 Sub-Project		
项目编号 Project No.		子项编号 Sub-Project No.
审定 Approved by	洪钦	洪钦
审核 Verified by	尹述盛	尹述盛
项目负责人 Project manager	尹述盛	尹述盛
专业负责人 Profession manager	尹述盛	尹述盛
校对 Checked by	王锐	王锐
设计 Designer	张雁	张雁
制图 Drawn By	张雁	张雁

图纸名称 Drawing Title	图书馆多媒体教室顶面布置图	
专业 Discipline	阶段 Stage	
版次 Version No.	图号 Drawing No.	06
比例 Scale	日期 Date	

本图须加盖出图签章, 否则一律无效
Invalid Unless Stamped

单位出图专用章 | Stamp of design unit

注册执业专用章 | Stamp of Registration

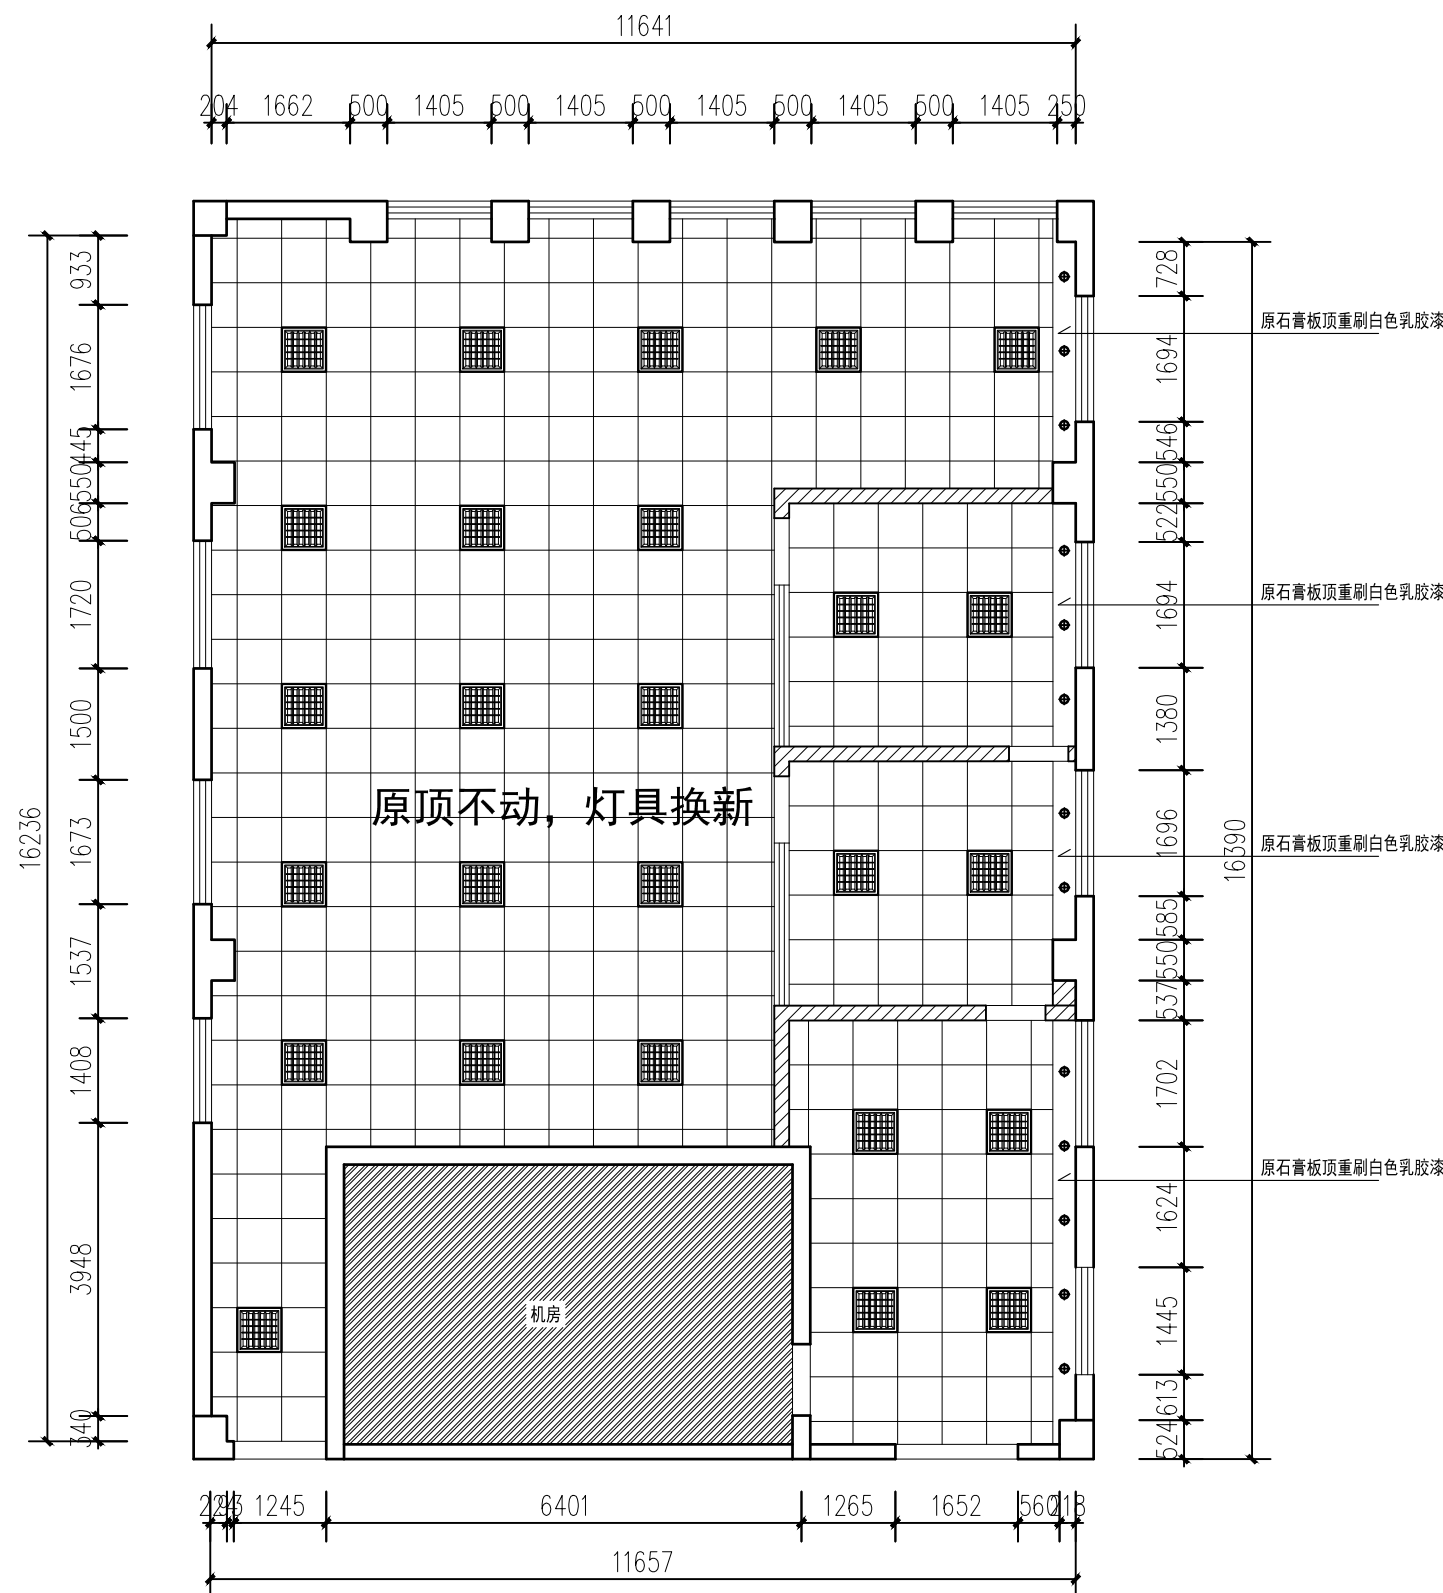

图书馆多媒体教室顶面布置图

■ 600*600平板灯 36W
● 筒灯 8W

暖通 HVAC	强电 Electricity	弱电 ELV
建筑 Architecture	结构 Structure	给排水 Plumbing
会签 Confirmed by		

设计单位
DESIGN
INSTITUTE



江苏中镁工程规划设计研究院有限公司
JIANGSU ZHONGMEI ENGINEERING PLANNING
AND DESIGN INSTITUTE CO., LTD

证书
CERTIFICATE

建筑行业(建筑工程)甲级
证书编号: A132051790
市政行业(给排水、道路桥梁、公共交通、燃气热力、环境卫生工程)乙级
风景园林工程专项乙级
证书编号: A232051797


建设单位 Client		
工程名称 Project Name		
子项名称 Sub-Project		
项目编号 Project No.		子项编号 Sub-Project No.
审定 Approved by	洪钦	洪钦
审核 Verified by	尹述盛	尹述盛
项目负责人 Project manager	尹述盛	尹述盛
专业负责人 Profession manager	尹述盛	尹述盛
校对 Checked by	王锐	王锐
设计 Designer	张雁	张雁
制图 Drawn By	张雁	张雁

图纸名称 Drawing Title	图书馆多媒体教室顶面布置图	
专业 Discipline	阶段 Stage	
版次 Version No.	图号 Drawing No.	06
比例 Scale	日期 Date	

本图须加盖出图签章, 否则一律无效
Invalid Unless Stamped

单位出图专用章 | Stamp of design unit

注册执业专用章 | Stamp of Registration

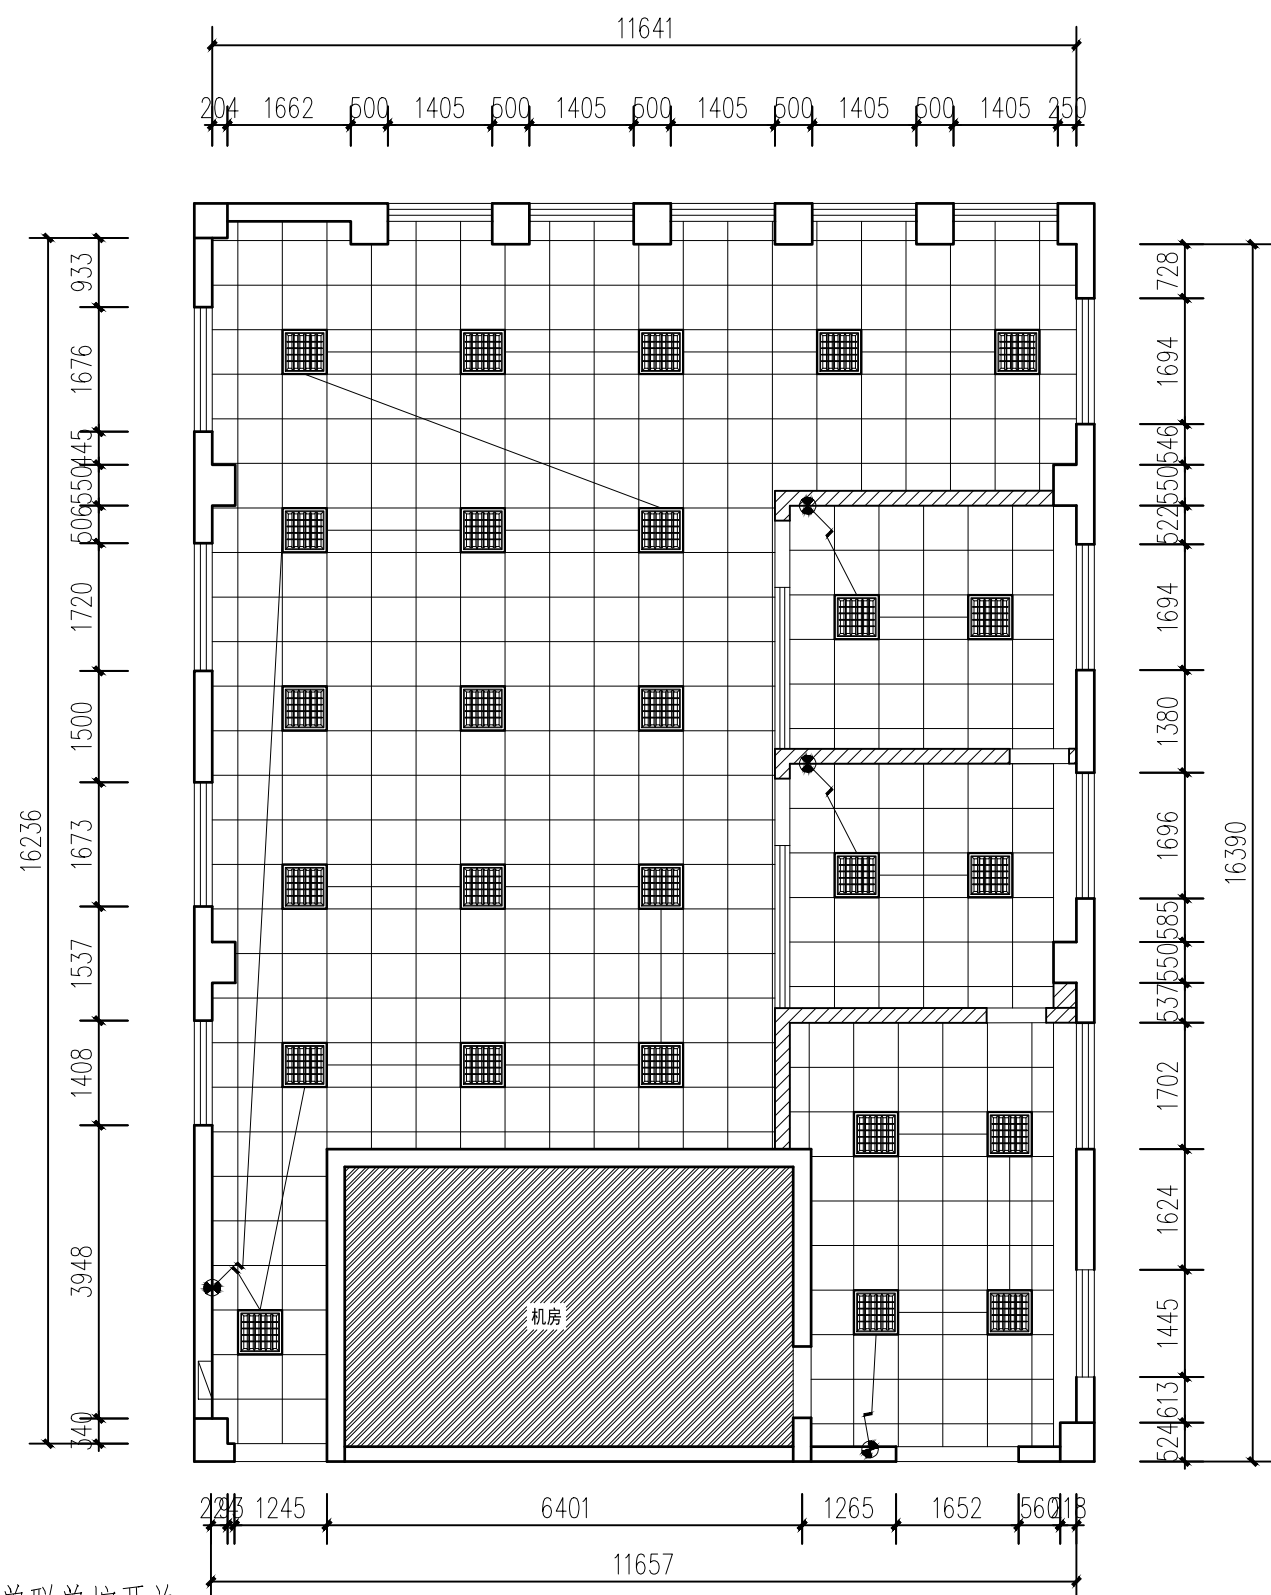


图书馆多媒体教室照明线路图

- 单联单控开关
- 双联单控开关
- 单联双控开关
- 密闭单极开关

- 600*600平板灯 36W
- 筒灯 8W

暖通 HVAC	强电 Electricity	弱电 ELV
建筑 Architecture	结构 Structure	给排水 Plumbing
会签 Confirmed by		

暖通 HVAC	强电 Electricity	弱电 ELV
建筑 Architecture	结构 Structure	给排水 Plumbing
会签 Confirmed by		

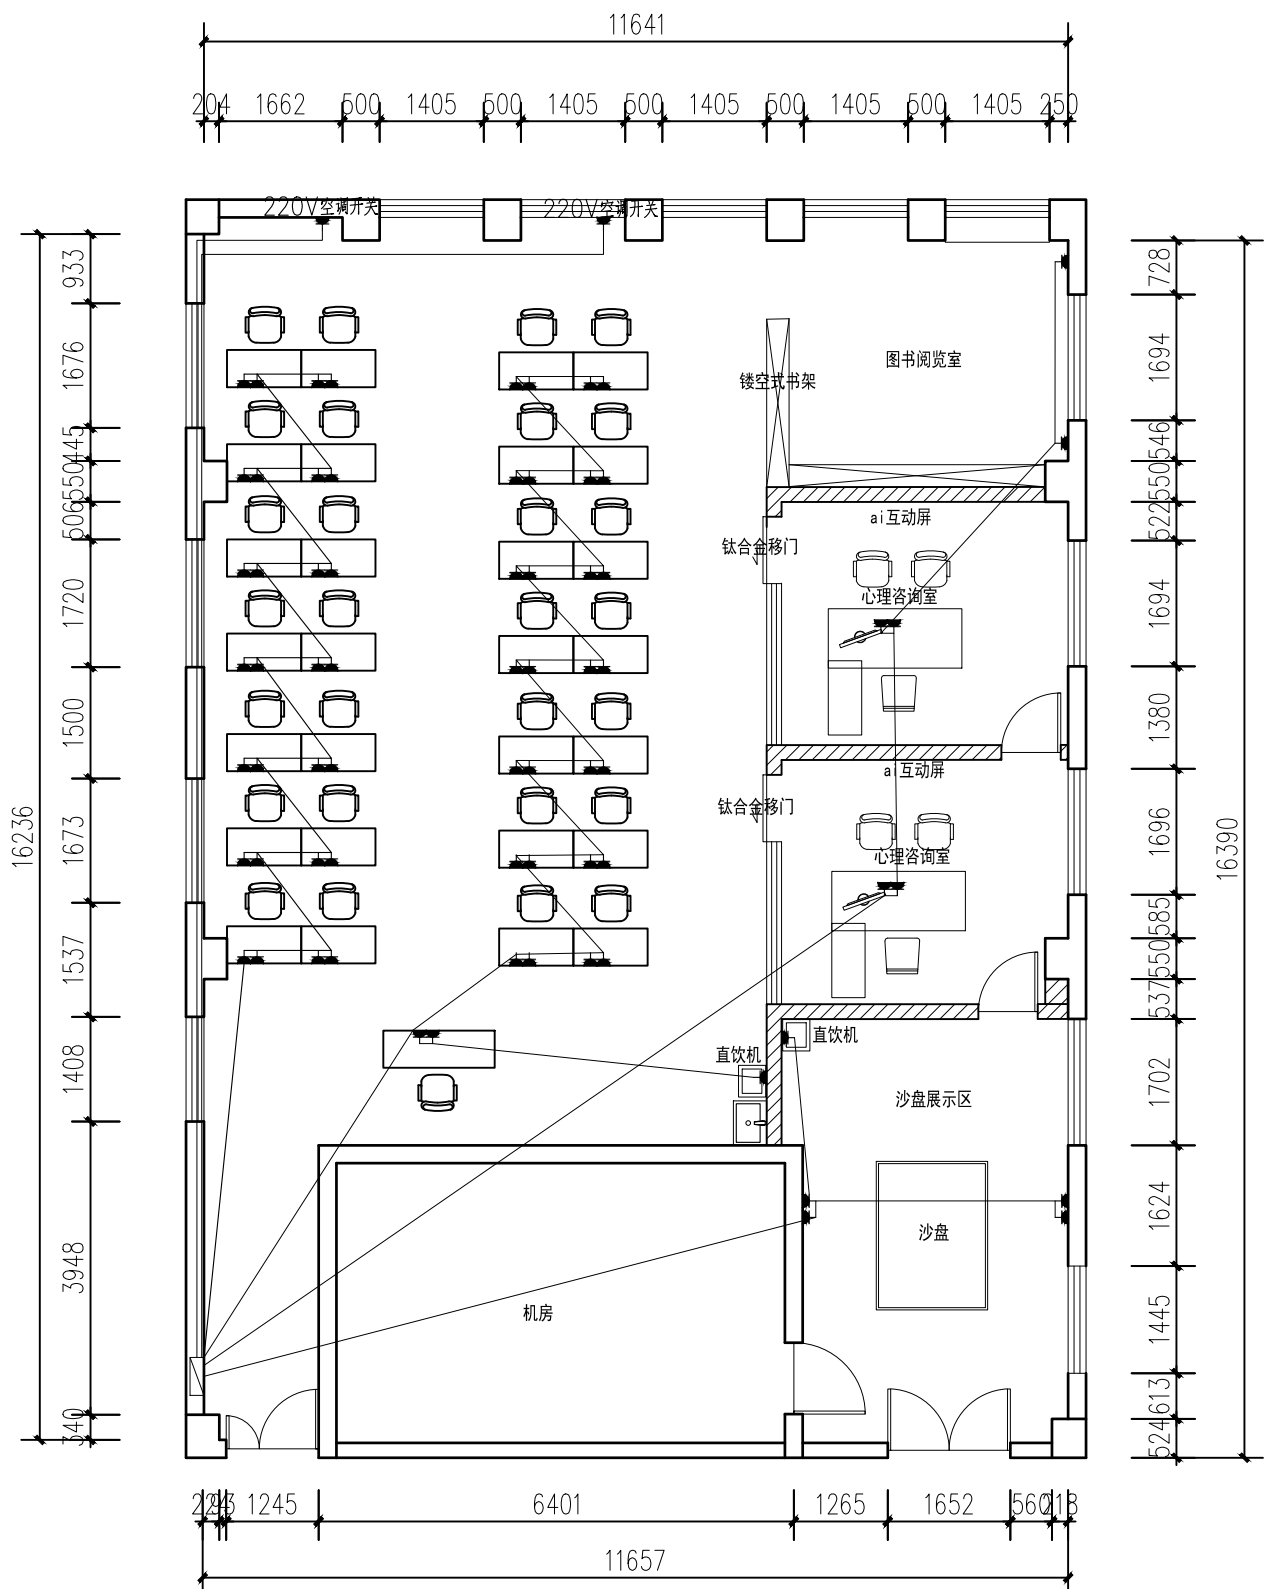

图书馆多媒体教室插座连线图

设计单位
DESIGN
INSTITUTE


江苏中镁工程规划设计研究院有限公司
JIANGSU ZHONGMEI ENGINEERING PLANNING
AND DESIGN INSTITUTE CO., LTD

证书
CERTIFICATE

建筑行业(建筑工程)甲级
证书编号: A132051790
市政行业(给排水、道路桥梁、公共交通、燃气热力、环境卫生工程)乙级
风景园林工程专项乙级
证书编号: A232051797

建设单位 Client		
工程名称 Project Name		
子项名称 Sub-Project		
项目编号 Project No.		子项编号 Sub-Project No.
审定 Approved by	洪钦	洪钦
审核 Verified by	尹述盛	尹述盛
项目负责人 Project manager	尹述盛	尹述盛
专业负责人 Profession manager	尹述盛	尹述盛
校对 Checked by	王锐	王锐
设计 Designer	张雁	张雁
制图 Drawn By	张雁	张雁
图纸名称 Drawing Title	图书馆多媒体教室插座连线图	
专业 Discipline		阶段 Stage
版次 Version No.		图号 Drawing No.
比例 Scale		日期 Date
本图须加盖出图签章, 否则一律无效 Invalid Unless Stamped		
单位出图专用章 Stamp of design unit		
注册执业专用章 Stamp of Registration		

暖通 HVAC	强电 Electricity	弱电 ELV
建筑 Architecture	结构 Structure	给排水 Plumbing
会签 Confirmed by		

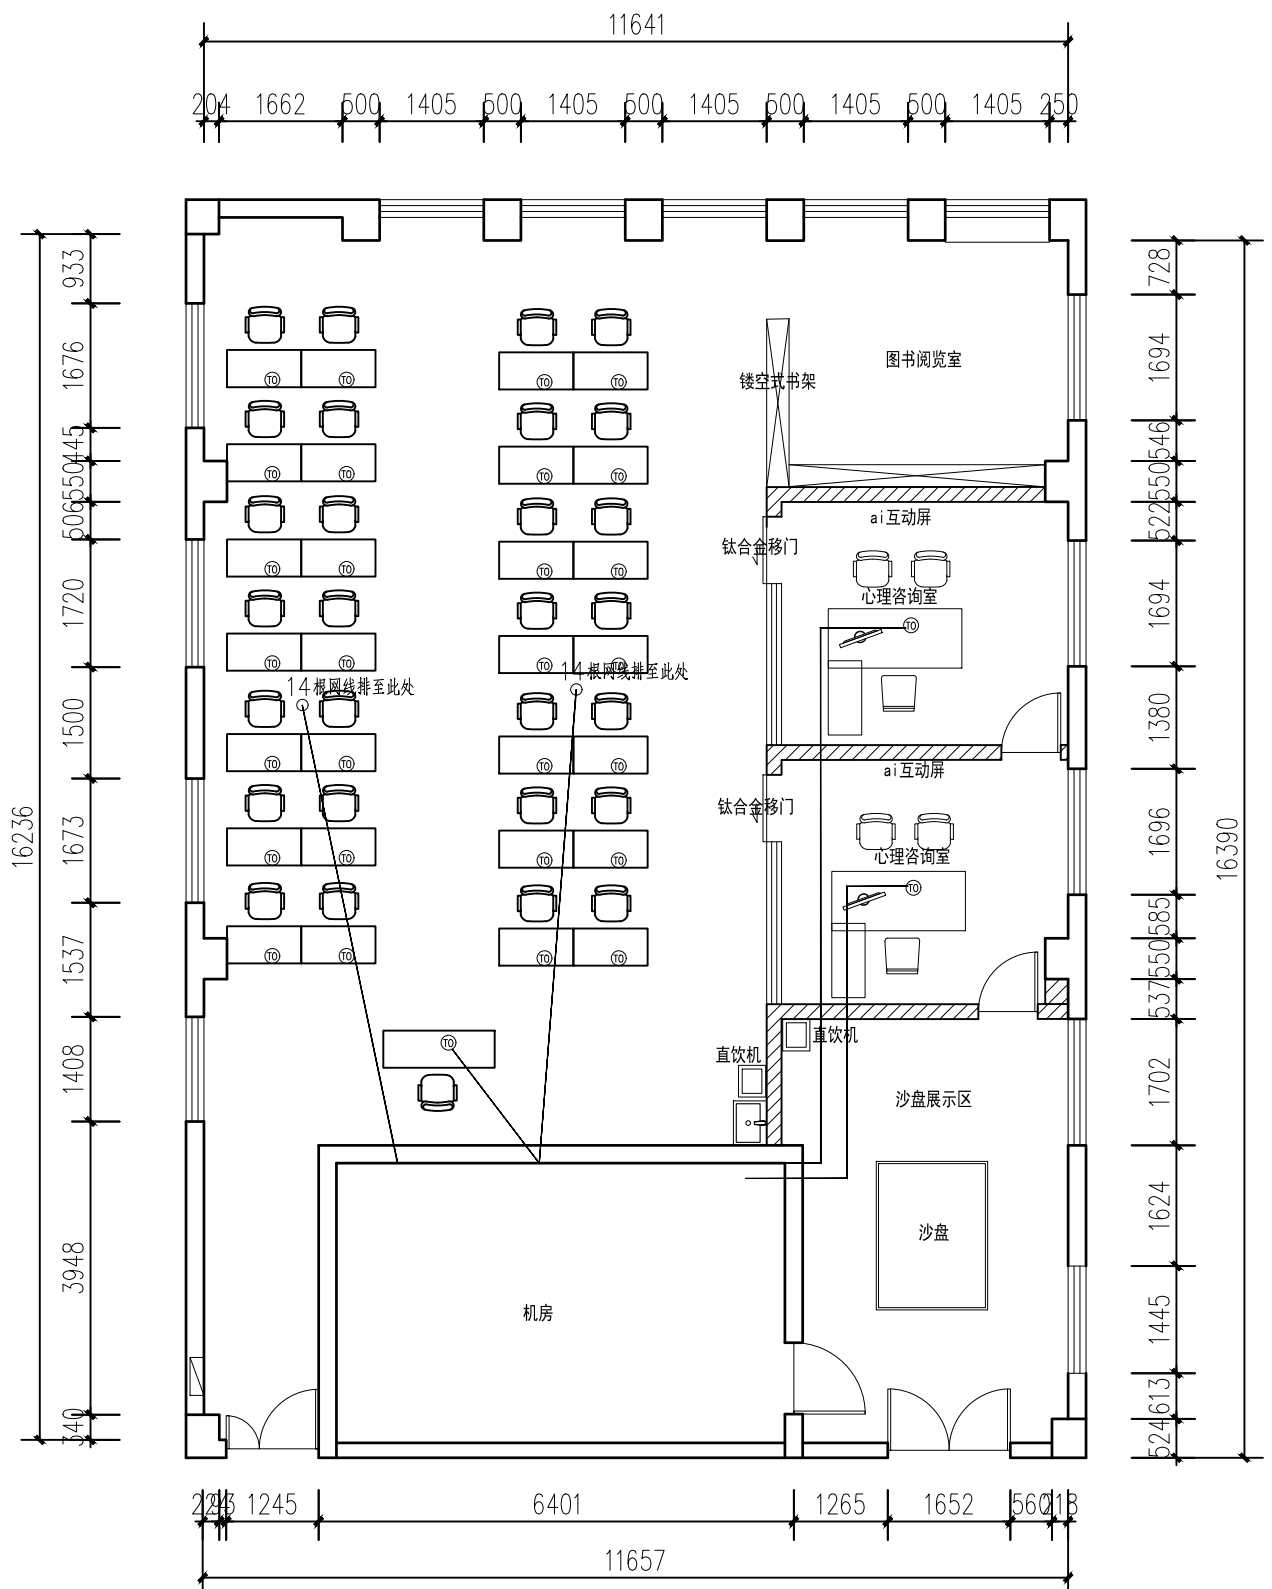

Ⓝ 网络插座

图书馆多媒体教室网络插座图

设计单位
DESIGN
INSTITUTE



江苏中镁工程规划设计研究院有限公司
JIANGSU ZHONGMEI ENGINEERING PLANNING
AND DESIGN INSTITUTE CO., LTD

证书
CERTIFICATE

建筑行业(建筑工程)甲级
证书编号: A132051790
市政行业(给排水、道路桥梁、公共交通、燃气热力、环境卫生工程)乙级
风景园林工程专项乙级
证书编号: A232051797

建设单位 Client	
工程名称 Project Name	
子项名称 Sub-Project	
项目编号 Project No.	子项编号 Sub-Project No.
审定 Approved by	洪钦
审核 Verified by	尹述盛
项目负责人 Project manager	尹述盛
专业负责人 Profession manager	尹述盛
校对 Checked by	王锐
设计 Designer	张雁
制图 Drawn By	张雁

图纸名称
Drawing Title: 图书馆多媒体教室网络插座图


专业 Discipline	阶段 Stage
版次 Version No.	图号 Drawing No. 06
比例 Scale	日期 Date

本图须加盖出图签章, 否则一律无效
Invalid Unless Stamped

单位出图专用章 | Stamp of design unit

注册执业专用章 | Stamp of Registration

暖通 HVAC	强电 Electricity	弱电 ELV
建筑 Architecture	结构 Structure	给排水 Plumbing
会签 Confirmed by		

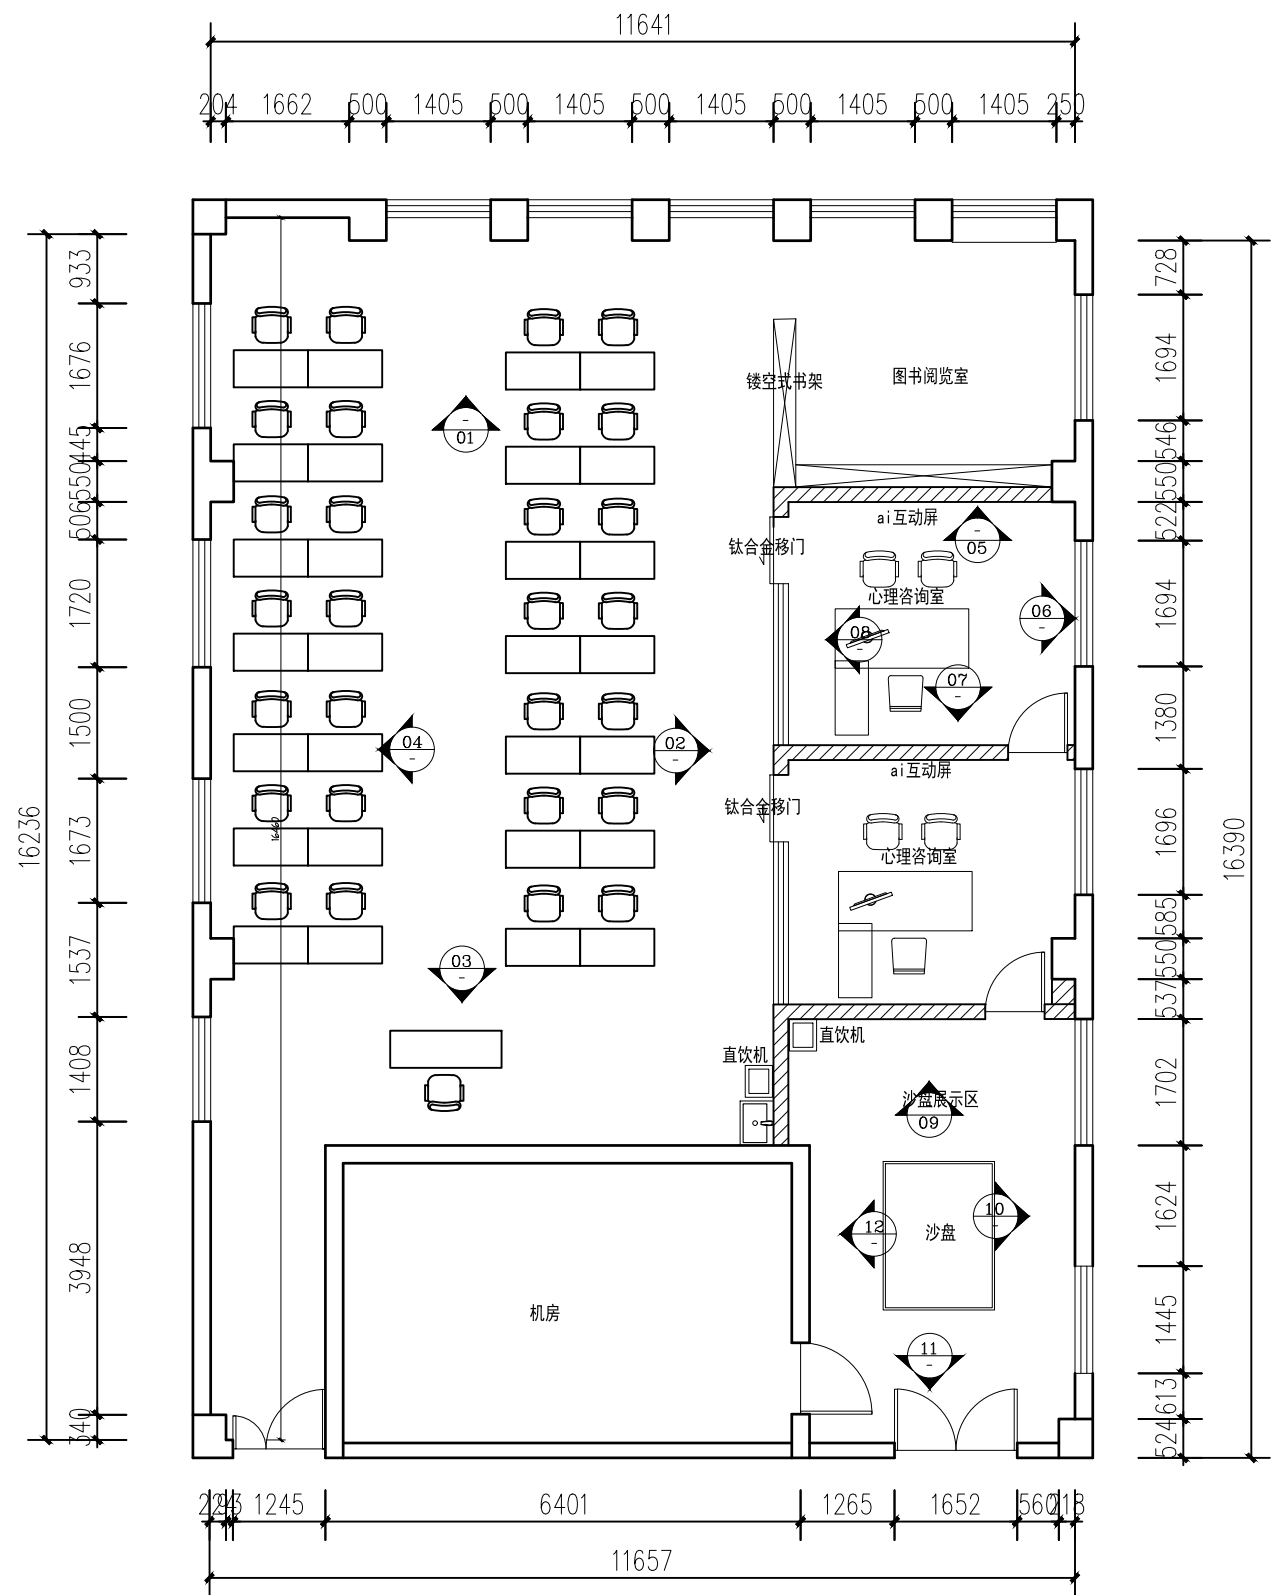

图书馆多媒体教室立面索引图

设计单位 DESIGN INSTITUTE			 江苏中镁工程规划设计研究院有限公司 JIANGSU ZHONGMEI ENGINEERING PLANNING AND DESIGN INSTITUTE CO., LTD		
证书 CERTIFICATE					
建筑行业(建筑工程)甲级 证书编号: A132051790 市政行业(给排水、道路桥梁、公共交通、燃气热力、环境卫生工程)乙级 风景园林工程专项乙级 证书编号: A232051797					
建设单位 Client					
工程名称 Project Name					
子项名称 Sub-Project					
项目编号 Project No.					子项编号 Sub-Project No.
审定 Approved by	洪钦	洪钦			
审核 Verified by	尹述盛	尹述盛			
项目负责人 Project manager	尹述盛	尹述盛			
专业负责人 Profession manager	尹述盛	尹述盛			
校对 Checked by	王锐	王锐			
设计 Designer	张雁	张雁			
制图 Drawn By	张雁	张雁			
图纸名称 Drawing Title	图书馆多媒体教室立面索引图				
专业 Discipline			阶段 Stage		
版次 Version No.			图号 Drawing No.	06	
比例 Scale			日期 Date		
本图须加盖出图签章, 否则一律无效 Invalid Unless Stamped					
单位出图专用章 Stamp of design unit					
注册执业专用章 Stamp of Registration					

设计单位
DESIGN
INSTITUTE



江苏中镁工程规划设计研究院有限公司
JIANGSU ZHONGMEI ENGINEERING PLANNING
AND DESIGN INSTITUTE CO., LTD

证书
CERTIFICATE

建筑行业(建筑工程)甲级
证书编号: A132051790
市政行业(给排水、道路桥梁、公共交通、燃气热力、环境卫生工程)乙级
风景园林工程专项乙级
证书编号: A232051797

建设单位 Client		
工程名称 Project Name		
子项名称 Sub-Project		
项目编号 Project No.		子项编号 Sub-Project No.
审定 Approved by	洪钦	洪钦
审核 Verified by	尹述盛	尹述盛
项目负责人 Project manager	尹述盛	尹述盛
专业负责人 Profession manager	尹述盛	尹述盛
校对 Checked by	王锐	王锐
设计 Designer	张雁	张雁
制图 Drawn By	张雁	张雁


图纸名称
Drawing Title: 图书馆多媒体教室01、02、03、04立面图

专业 Discipline	阶段 Stage	
版次 Version No.	图号 Drawing No.	06
比例 Scale	日期 Date	


本图须加盖出图签章, 否则一律无效
Invalid Unless Stamped

单位出图专用章 | Stamp of design unit


注册执业专用章 | Stamp of Registration

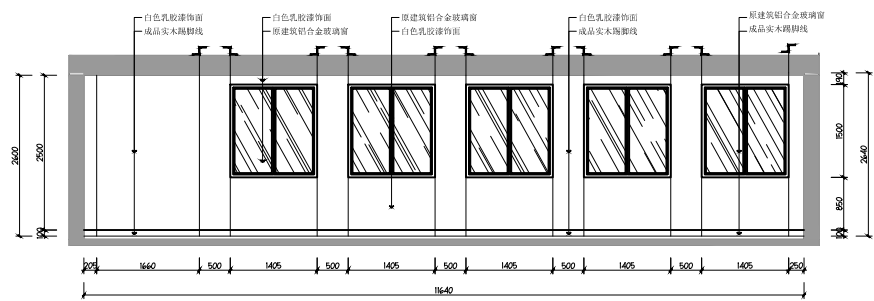


01 图书馆多媒体教室01立面图
Scale 1:100

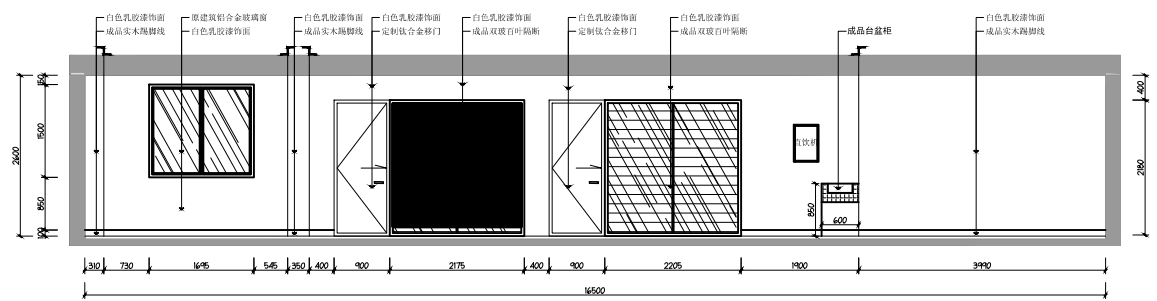

02 图书馆多媒体教室02立面图
Scale 1:100

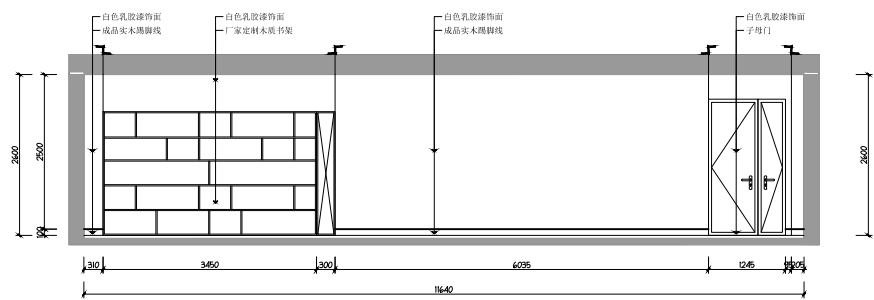

03 图书馆多媒体教室03立面图
Scale 1:100

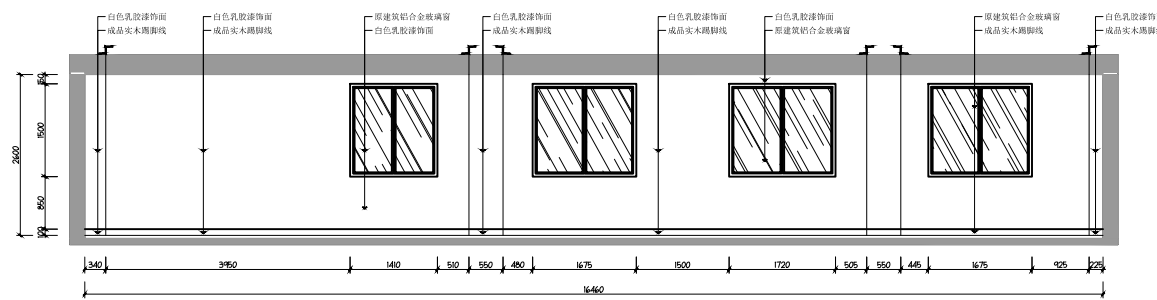

04 图书馆多媒体教室04立面图
Scale 1:100

暖通 HVAC	强电 Electricity	弱电 ELV
建筑 Architecture	结构 Structure	给排水 Plumbing
会签 Confirmed by		

设计单位
DESIGN
INSTITUTE



江苏中镁工程规划设计研究院有限公司
JIANGSU ZHONGMEI ENGINEERING PLANNING
AND DESIGN INSTITUTE CO., LTD

证书
CERTIFICATE

建筑行业(建筑工程)甲级
证书编号: A132051790
市政行业(给排水、道路桥梁、公共交通、燃气热力、环境卫生工程)乙级
风景园林工程专项乙级
证书编号: A232051797


建设单位 Client		
工程名称 Project Name		
子项目名称 Sub-Project		
项目编号 Project No.		子项目编号 Sub-Project No.
审定 Approved by	洪钦	洪钦
审核 Verified by	尹述盛	尹述盛
项目负责人 Project manager	尹述盛	尹述盛
专业负责人 Profession manager	尹述盛	尹述盛
校对 Checked by	王锐	王锐
设计 Designer	张雁	张雁
制图 Drawn By	张雁	张雁

图纸名称 Drawing Title	心理咨询室05、06、07、08立面图		
专业 Discipline		阶段 Stage	
版次 Version No.		图号 Drawing No.	06
比例 Scale		日期 Date	


本图须加盖出图签章, 否则一律无效
Invalid Unless Stamped

单位出图专用章 | Stamp of design unit


注册执业专用章 | Stamp of Registration

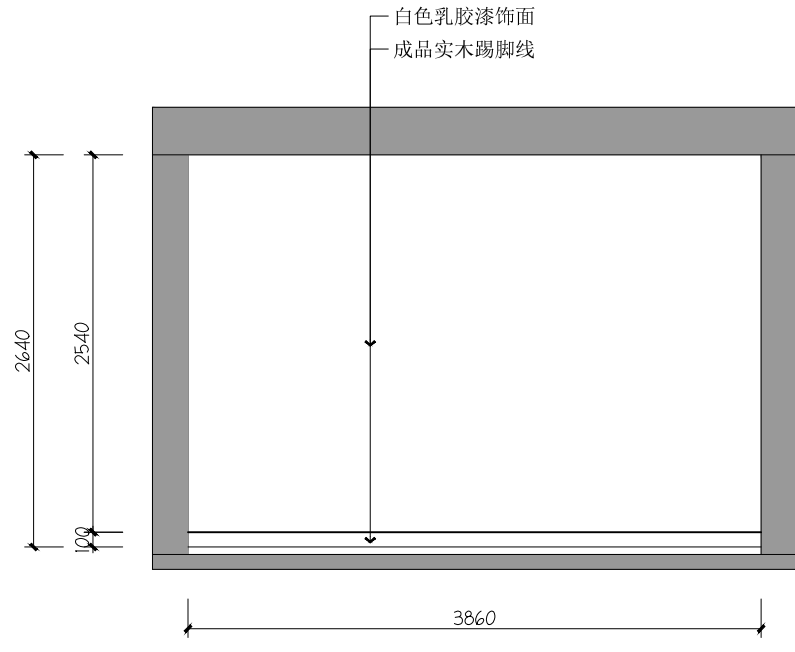


05 心理咨询室05立面图
Scale 1:50

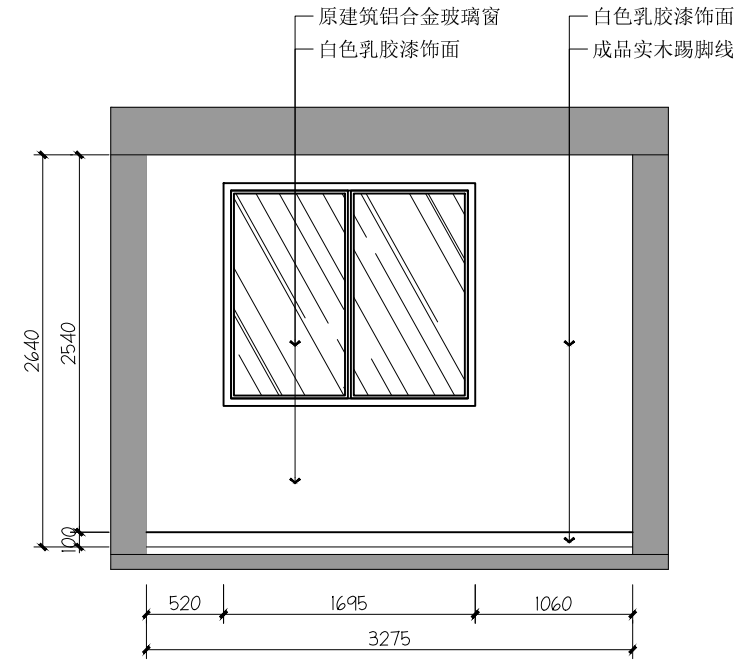

06 心理咨询室06立面图
Scale 1:50

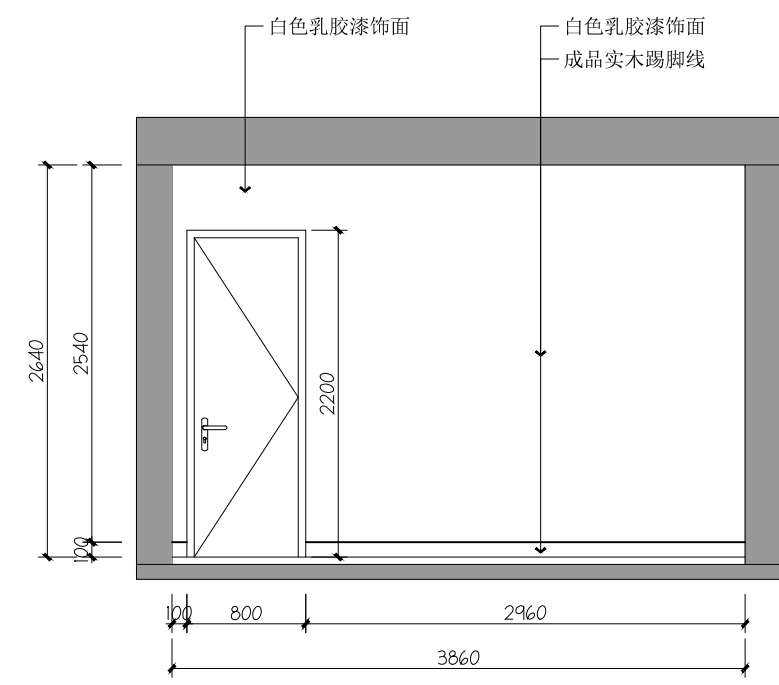

07 心理咨询室07立面图
Scale 1:50

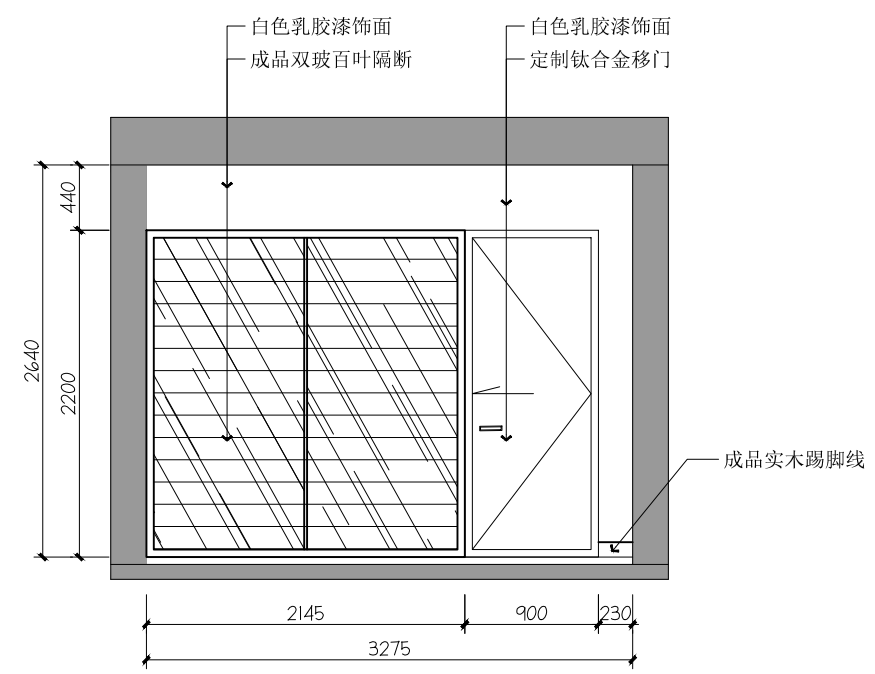

08 心理咨询室08立面图
Scale 1:50

暖通 HVAC	强电 Electricity	弱电 ELV
建筑 Architecture	结构 Structure	给排水 Plumbing
会签 Confirmed by		

设计单位
DESIGN
INSTITUTE



江苏中镁工程规划设计研究院有限公司
JIANGSU ZHONGMEI ENGINEERING PLANNING
AND DESIGN INSTITUTE CO., LTD

证书
CERTIFICATE

建筑行业(建筑工程)甲级
证书编号: A132051790
市政行业(给排水、道路桥梁、公共交通、燃气热力、环境卫生工程)乙级
风景园林工程专项乙级
证书编号: A232051797


建设单位 Client		
工程名称 Project Name		
子项名称 Sub-Project		
项目编号 Project No.		子项编号 Sub-Project No.
审定 Approved by	洪钦	洪钦
审核 Verified by	尹述盛	尹述盛
项目负责人 Project manager	尹述盛	尹述盛
专业负责人 Profession manager	尹述盛	尹述盛
校对 Checked by	王锐	王锐
设计 Designer	张雁	张雁
制图 Drawn By	张雁	张雁

图纸名称 Drawing Title	办公室09、10、11、12立面图		
专业 Discipline		阶段 Stage	
版次 Version No.		图号 Drawing No.	06
比例 Scale		日期 Date	


本图须加盖出图签章, 否则一律无效
Invalid Unless Stamped

单位出图专用章 | Stamp of design unit


注册执业专用章 | Stamp of Registration

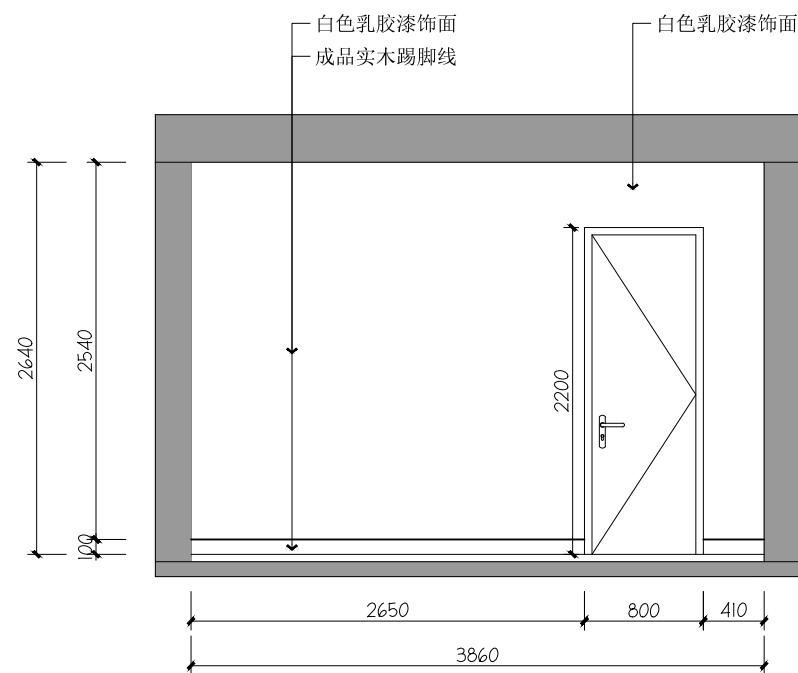


09 办公室09立面图
Scale 1:50

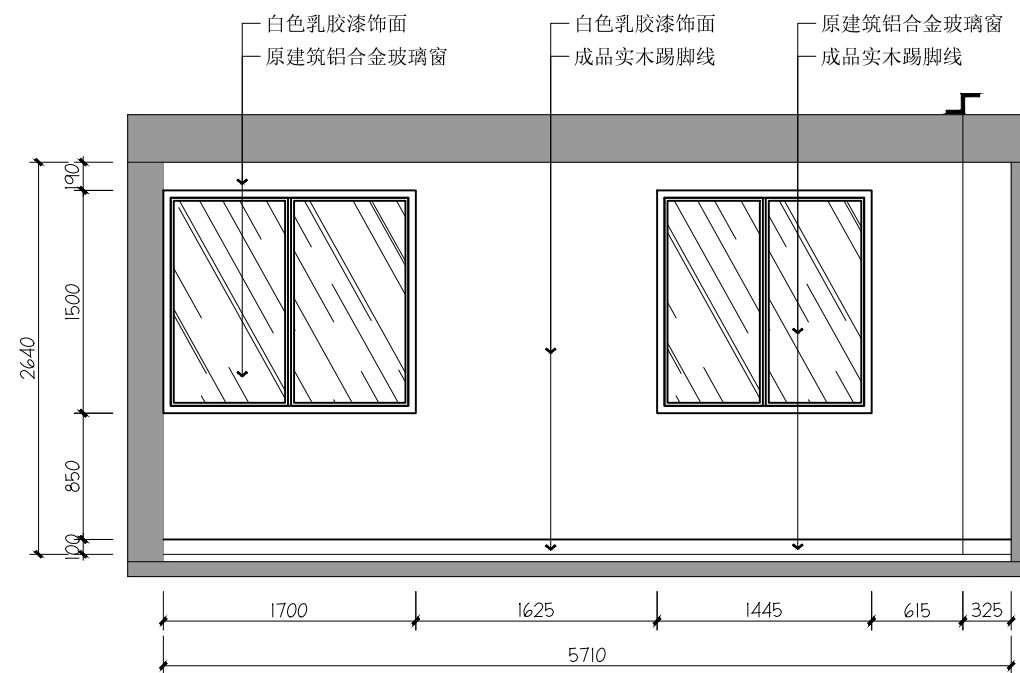

10 办公室10立面图
Scale 1:50

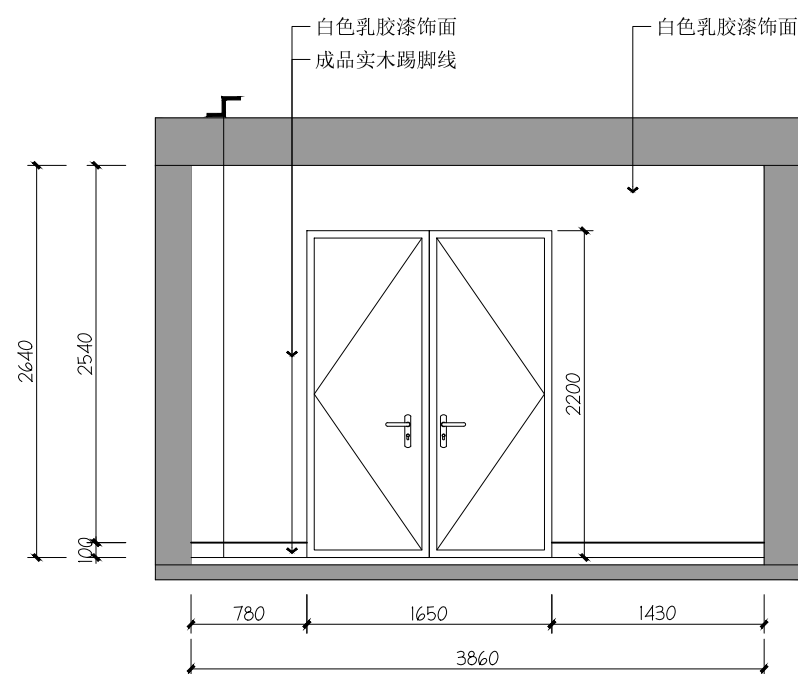

11 办公室11立面图
Scale 1:50

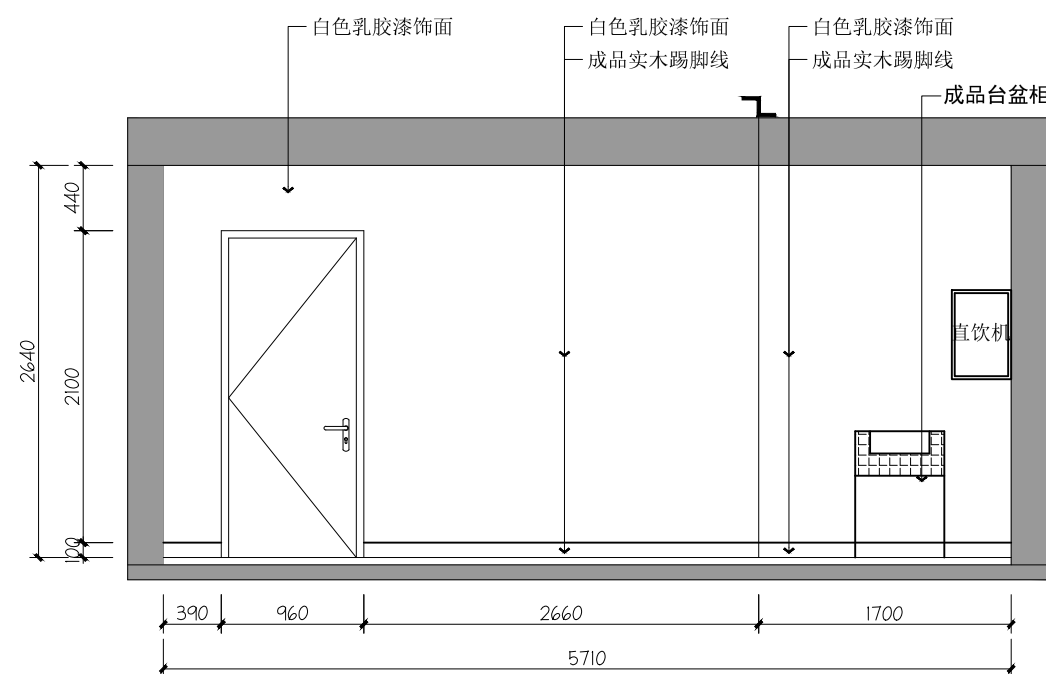

12 办公室12立面图
Scale 1:50

暖通 HVAC	强电 Electricity	弱电 ELV
建筑 Architecture	结构 Structure	给排水 Plumbing
会签 Confirmed by		

设计单位
DESIGN
INSTITUTE



江苏中镁工程规划设计研究院有限公司
JIANGSU ZHONGMEI ENGINEERING PLANNING
AND DESIGN INSTITUTE CO., LTD

证书
CERTIFICATE

建筑行业(建筑工程)甲级
证书编号: A132051790
市政行业(给排水、道路桥梁、公共交通、燃气热力、环境卫生工程)乙级
风景园林工程专项乙级
证书编号: A232051797


建设单位 Client		
工程名称 Project Name		
子项名称 Sub-Project		
项目编号 Project No.		子项编号 Sub-Project No.
审定 Approved by	洪钦	洪钦
审核 Verified by	尹述盛	尹述盛
项目负责人 Project manager	尹述盛	尹述盛
专业负责人 Profession manager	尹述盛	尹述盛
校对 Checked by	王锐	王锐
设计 Designer	张雁	张雁
制图 Drawn By	张雁	张雁

图纸名称 Drawing Title	办公室09、10、11、12立面图		
专业 Discipline		阶段 Stage	
版次 Version No.		图号 Drawing No.	06
比例 Scale		日期 Date	


本图须加盖出图签章, 否则一律无效
Invalid Unless Stamped

单位出图专用章 | Stamp of design unit


注册执业专用章 | Stamp of Registration

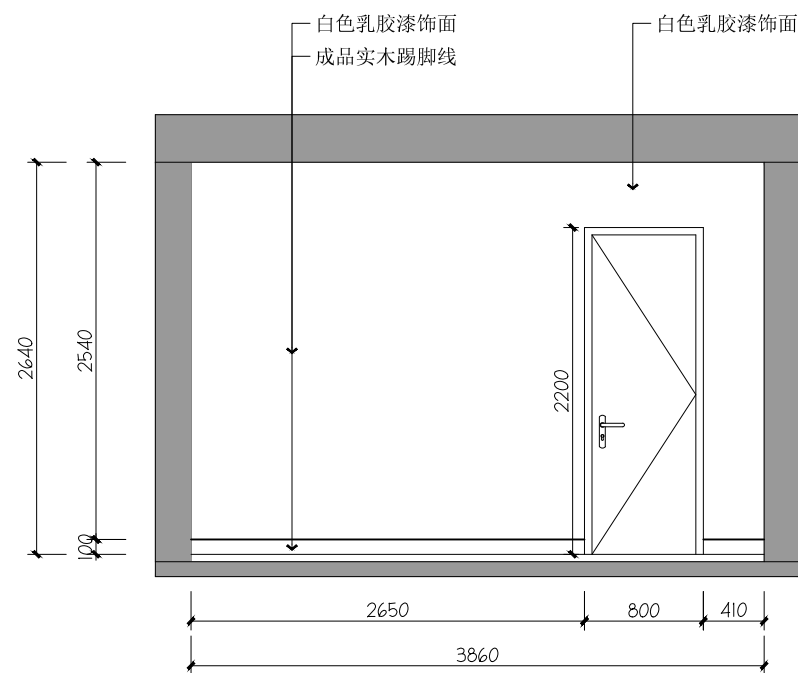


09 办公室09立面图
Scale 1:50

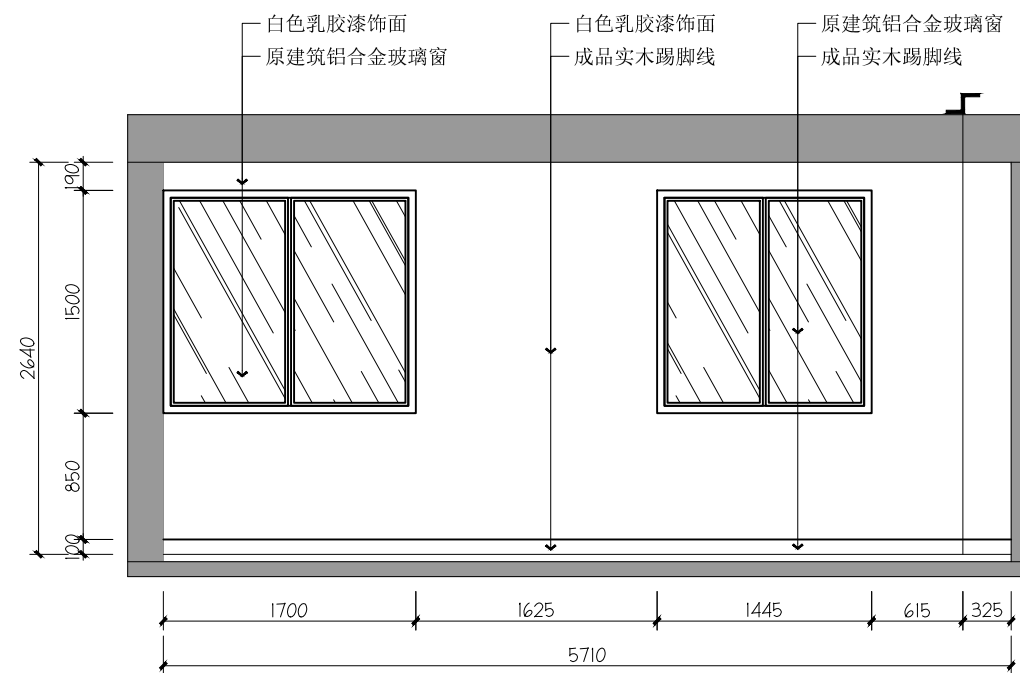

10 办公室10立面图
Scale 1:50

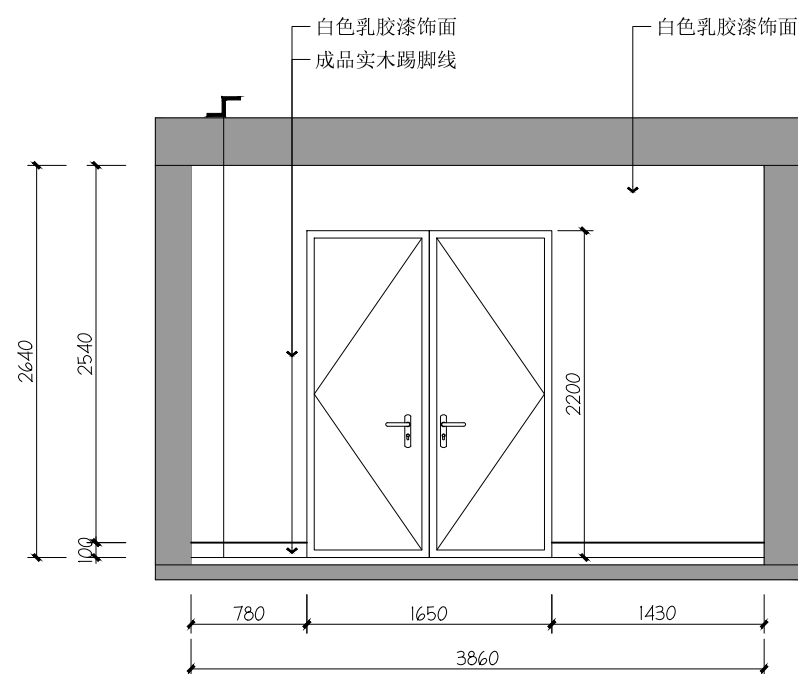

11 办公室11立面图
Scale 1:50

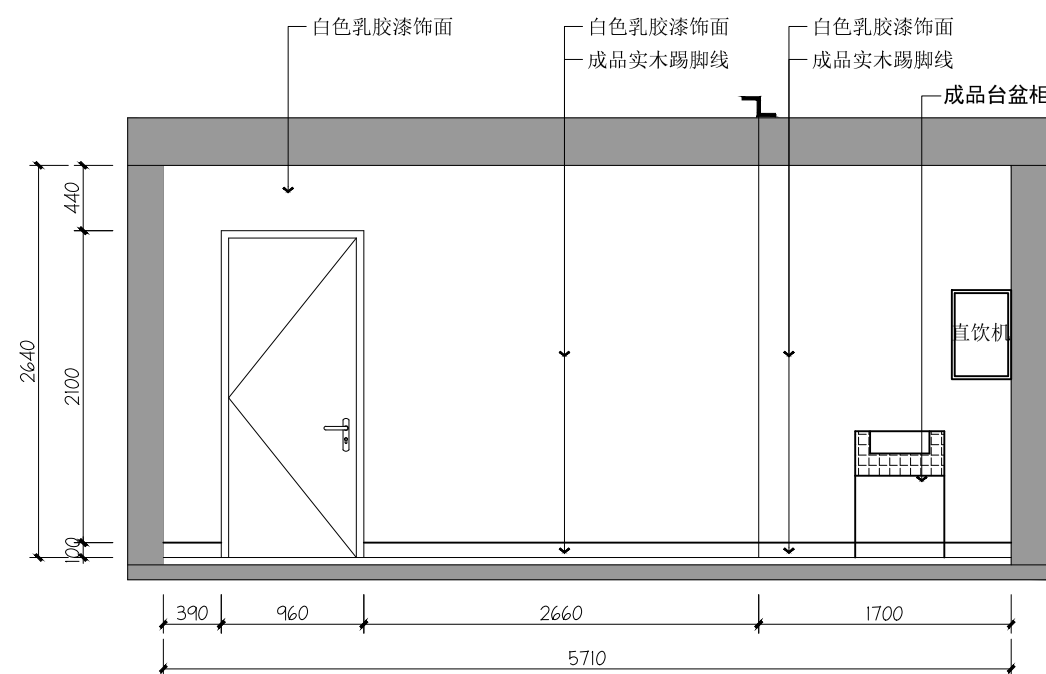

12 办公室12立面图
Scale 1:50

暖通 HVAC	强电 Electricity	弱电 ELV
建筑 Architecture	结构 Structure	给排水 Plumbing
会签 Confirmed by		

设计单位
DESIGN
INSTITUTE



江苏中镁工程规划设计研究院有限公司
JIANGSU ZHONGMEI ENGINEERING PLANNING
AND DESIGN INSTITUTE CO., LTD

证书
CERTIFICATE

建筑行业(建筑工程)甲级
证书编号: A132051790
市政行业(给排水、道路桥梁、公共交通、燃气热力、环境卫生工程)乙级
风景园林工程专项乙级
证书编号: A232051797


建设单位 Client		
工程名称 Project Name		
子项名称 Sub-Project		
项目编号 Project No.		子项编号 Sub-Project No.
审定 Approved by	洪钦	洪钦
审核 Verified by	尹述盛	尹述盛
项目负责人 Project manager	尹述盛	尹述盛
专业负责人 Profession manager	尹述盛	尹述盛
校对 Checked by	王锐	王锐
设计 Designer	张雁	张雁
制图 Drawn By	张雁	张雁

图纸名称 Drawing Title	图书馆多媒体教室节点图1		
专业 Discipline		阶段 Stage	
版次 Version No.		图号 Drawing No.	06
比例 Scale		日期 Date	

本图须加盖出图签章, 否则一律无效
Invalid Unless Stamped


单位出图专用章 | Stamp of design unit

注册执业专用章 | Stamp of Registration

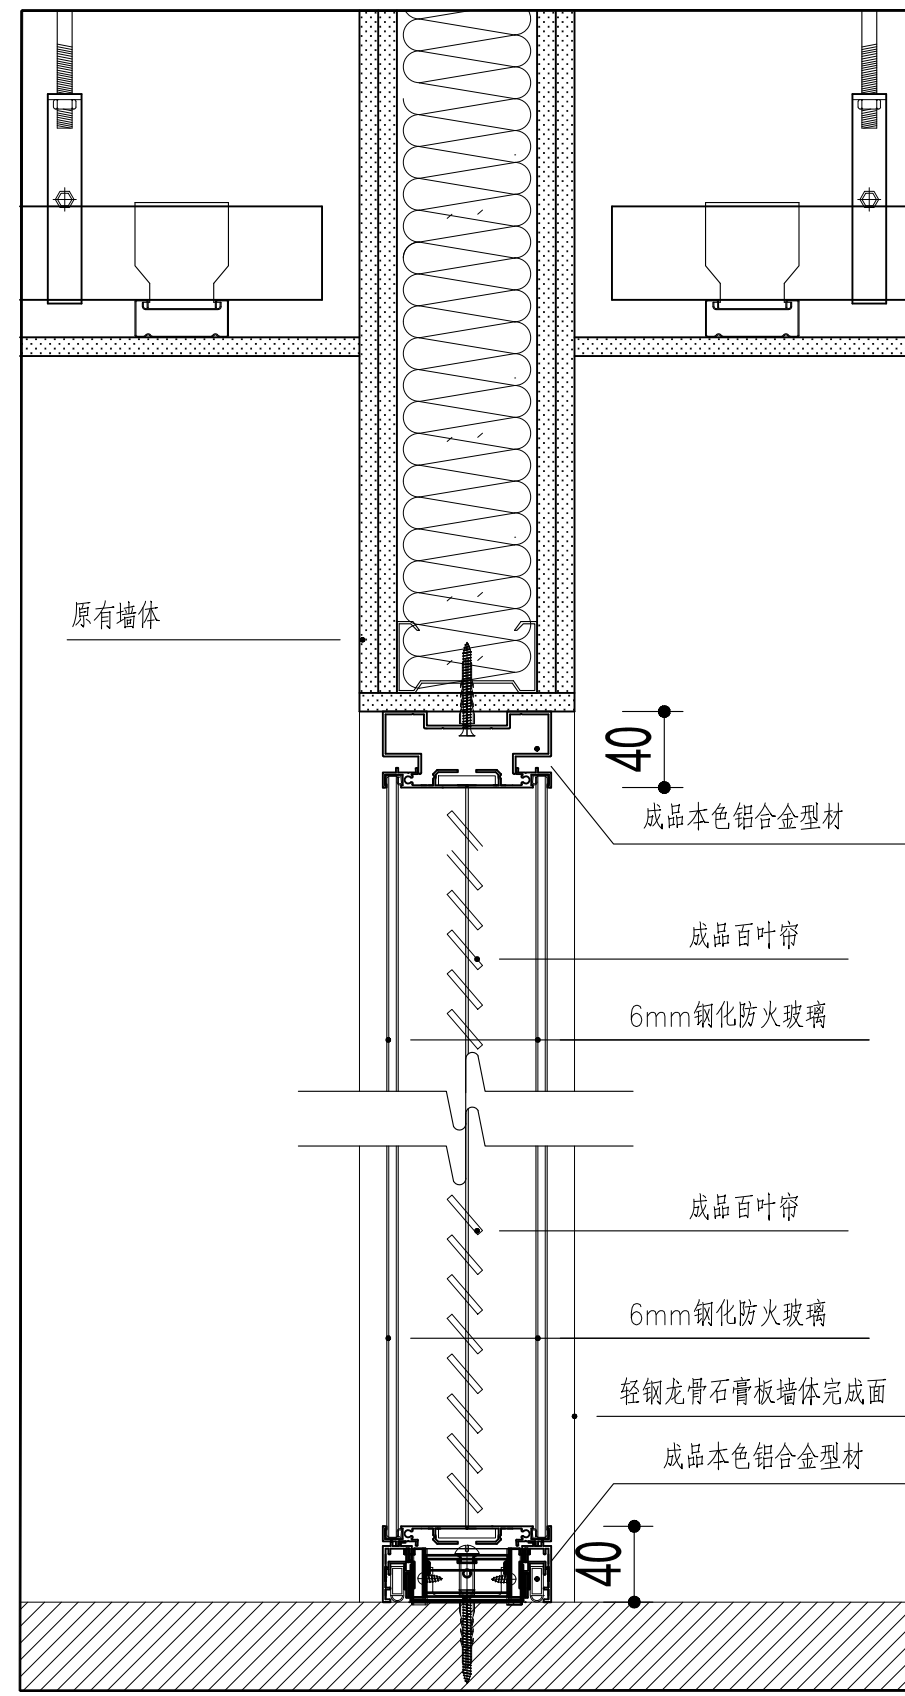


玻璃隔断节点图


暖通 HVAC	强电 Electricity	弱电 ELV
建筑 Architecture	结构 Structure	给排水 Plumbing
会签 Confirmed by		

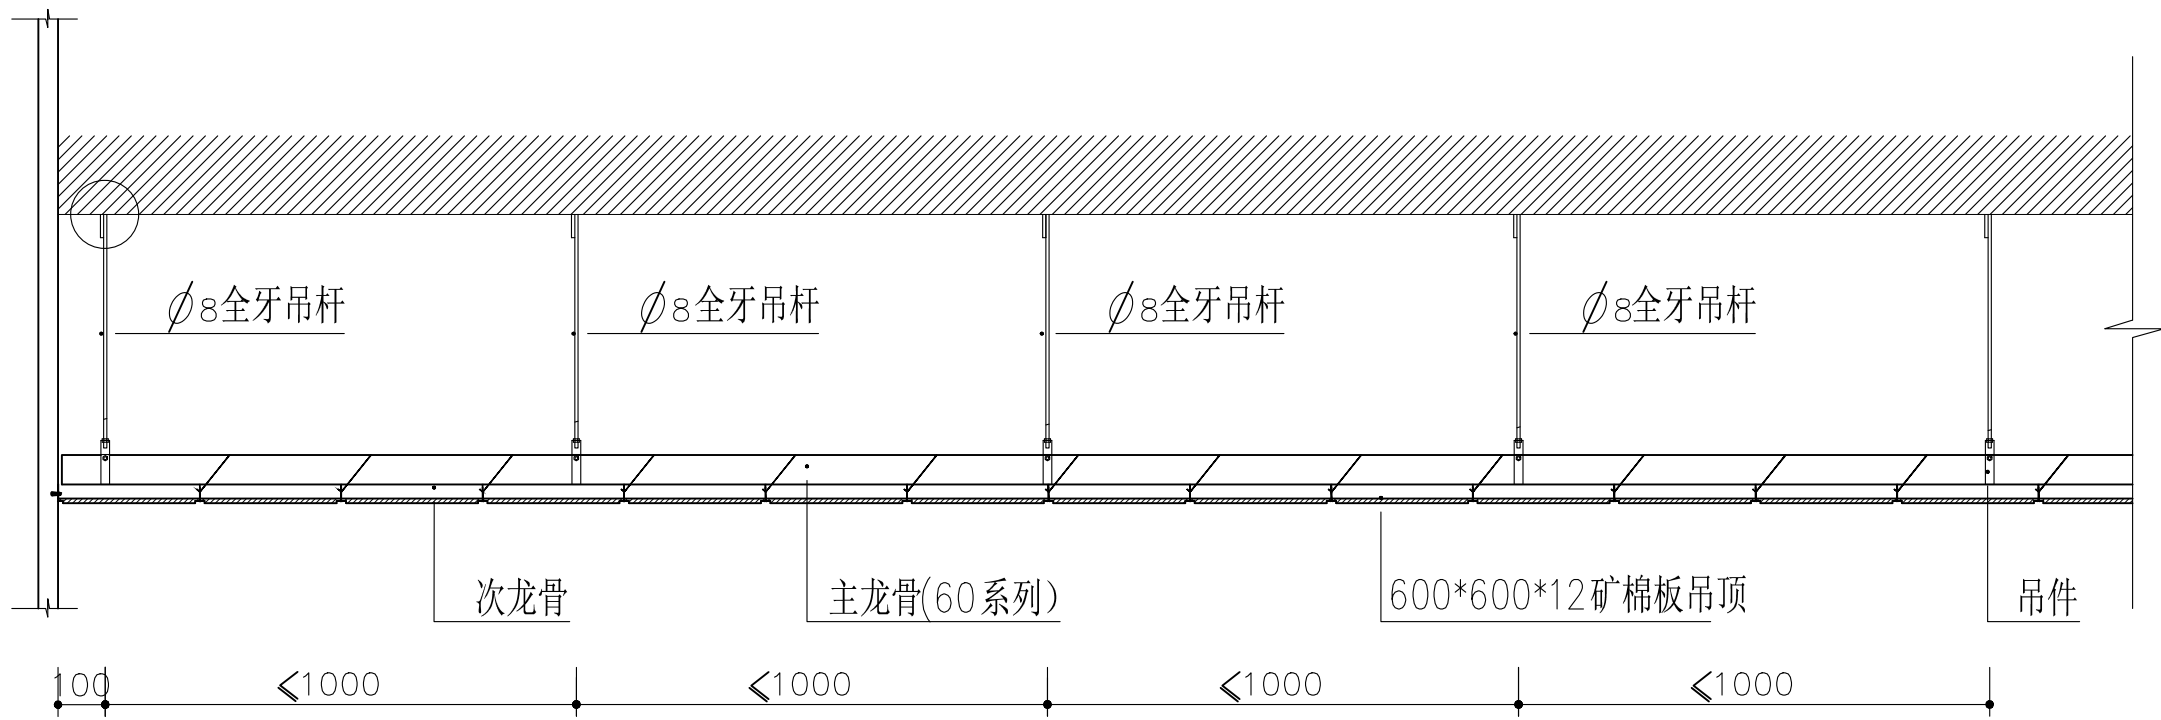

矿棉板吊顶节点图

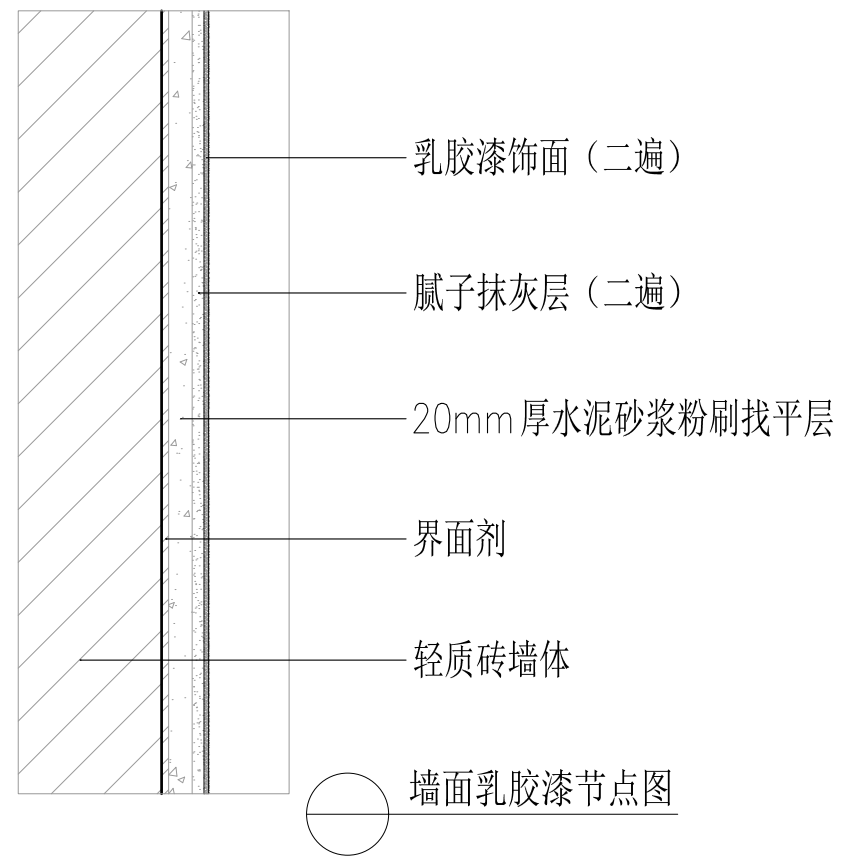

墙面乳胶漆节点图

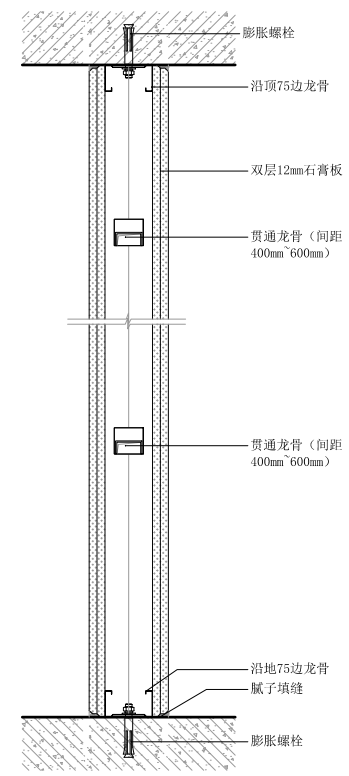

轻钢龙骨隔墙节点图

设计单位 DESIGN INSTITUTE		 江苏中镁工程规划设计研究院有限公司 JIANGSU ZHONGMEI ENGINEERING PLANNING AND DESIGN INSTITUTE CO., LTD	
证书 CERTIFICATE			
建筑行业(建筑工程)甲级 证书编号: A132051790 市政行业(给排水、道路桥梁、公共交通、燃气热力、环境卫生工程)乙级 风景园林工程专项乙级 证书编号: A232051797			
建设单位 Client			
工程名称 Project Name			
子项名称 Sub-Project			
项目编号 Project No.		子项编号 Sub-Project No.	
审定 Approved by	洪钦	洪钦	
审核 Verified by	尹述盛	尹述盛	
项目负责人 Project manager	尹述盛	尹述盛	
专业负责人 Profession manager	尹述盛	尹述盛	
校对 Checked by	王锐	王锐	
设计 Designer	张雁	张雁	
制图 Drawn By	张雁	张雁	
图纸名称 Drawing Title	图书馆多媒体教室节点图2		
专业 Discipline		阶段 Stage	
版次 Version No.		图号 Drawing No.	06
比例 Scale		日期 Date	
本图须加盖出图签章, 否则一律无效 Invalid Unless Stamped			
单位出图专用章 Stamp of design unit			
注册执业专用章 Stamp of Registration			

暖通 HVAC	强电 Electricity	弱电 ELV
建筑 Architecture	结构 Structure	给排水 Plumbing
会签 Confirmed by		

设计单位
DESIGN
INSTITUTE



江苏中镁工程规划设计研究院有限公司
JIANGSU ZHONGMEI ENGINEERING PLANNING
AND DESIGN INSTITUTE CO., LTD

证书
CERTIFICATE

建筑行业(建筑工程)甲级
证书编号: A132051790
市政行业(给排水、道路桥梁、公共交通、燃气热力、环境卫生工程)乙级
风景园林工程专项乙级
证书编号: A232051797


建设单位 Client			
工程名称 Project Name			
子项名称 Sub-Project			
项目编号 Project No.		子项编号 Sub-Project No.	
审定 Approved by	洪钦	洪钦	
审核 Verified by	尹述盛	尹述盛	
项目负责人 Project manager	尹述盛	尹述盛	
专业负责人 Profession manager	尹述盛	尹述盛	
校对 Checked by	王锐	王锐	
设计 Designer	张雁	张雁	
制图 Drawn By	张雁	张雁	

图纸名称 Drawing Title	图书馆多媒体教室节点图3		
专业 Discipline		阶段 Stage	
版次 Version No.		图号 Drawing No.	06
比例 Scale		日期 Date	

本图须加盖出图签章, 否则一律无效
Invalid Unless Stamped

单位出图专用章 | Stamp of design unit


注册执业专用章 | Stamp of Registration

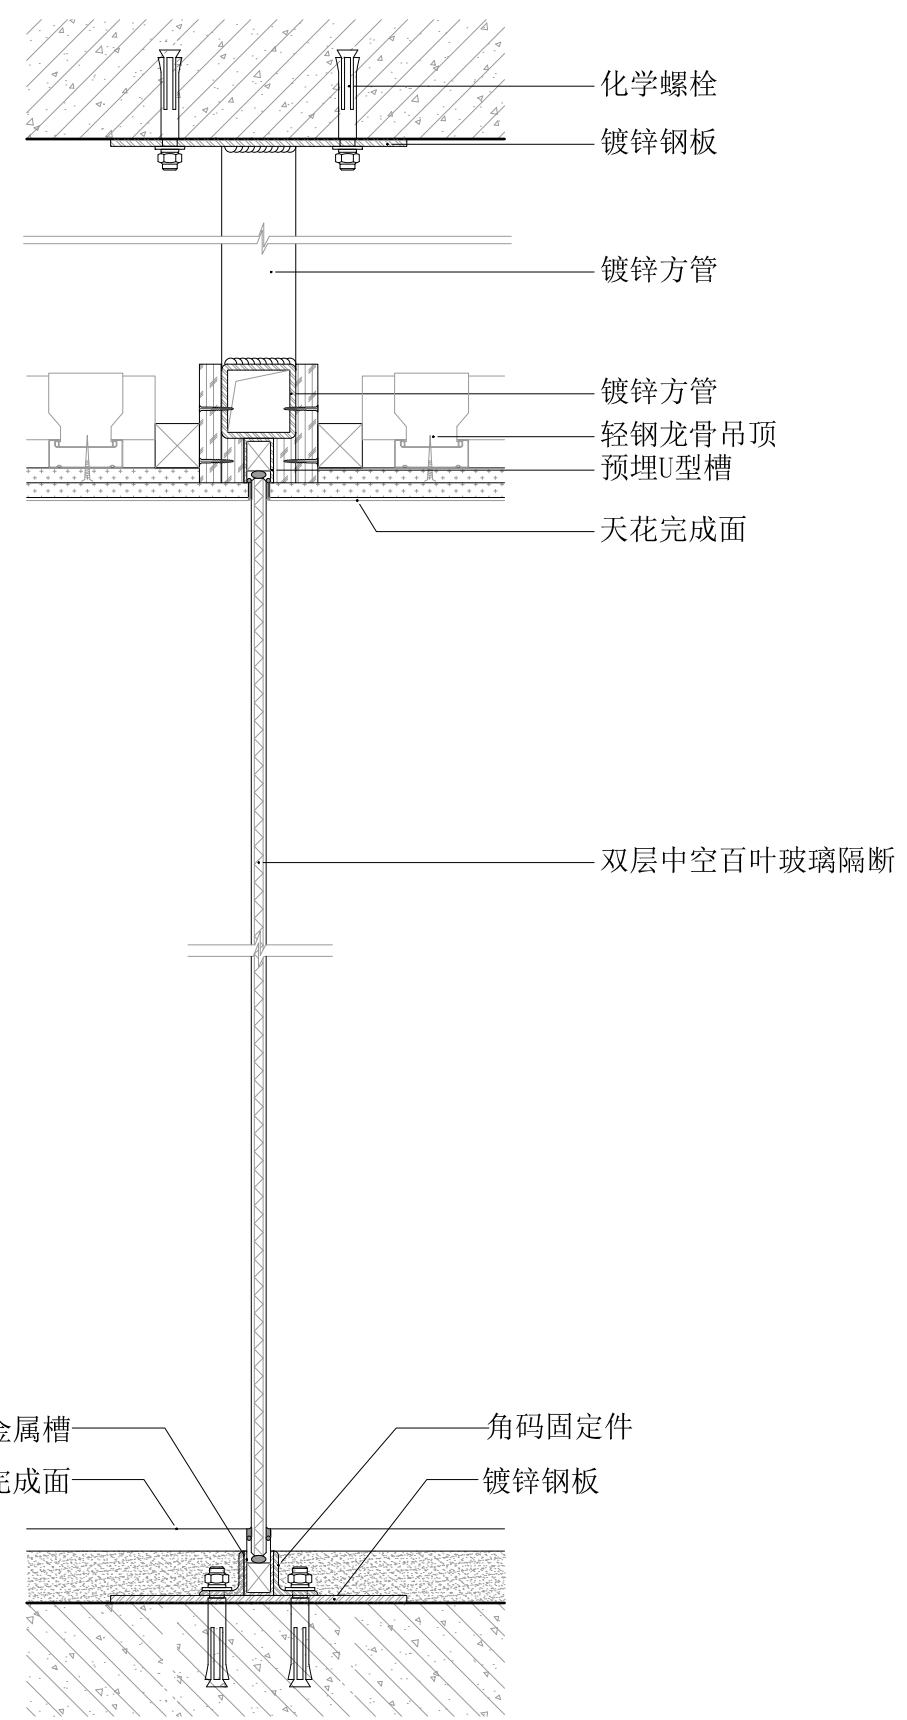

玻璃隔墙四周加固节点图

暖通 HVAC	强电 Electricity	弱电 ELV
建筑 Architecture	结构 Structure	给排水 Plumbing
会签 Confirmed by		

石膏板吊顶, 墙面软包, 木饰面背景墙, 新做储物柜

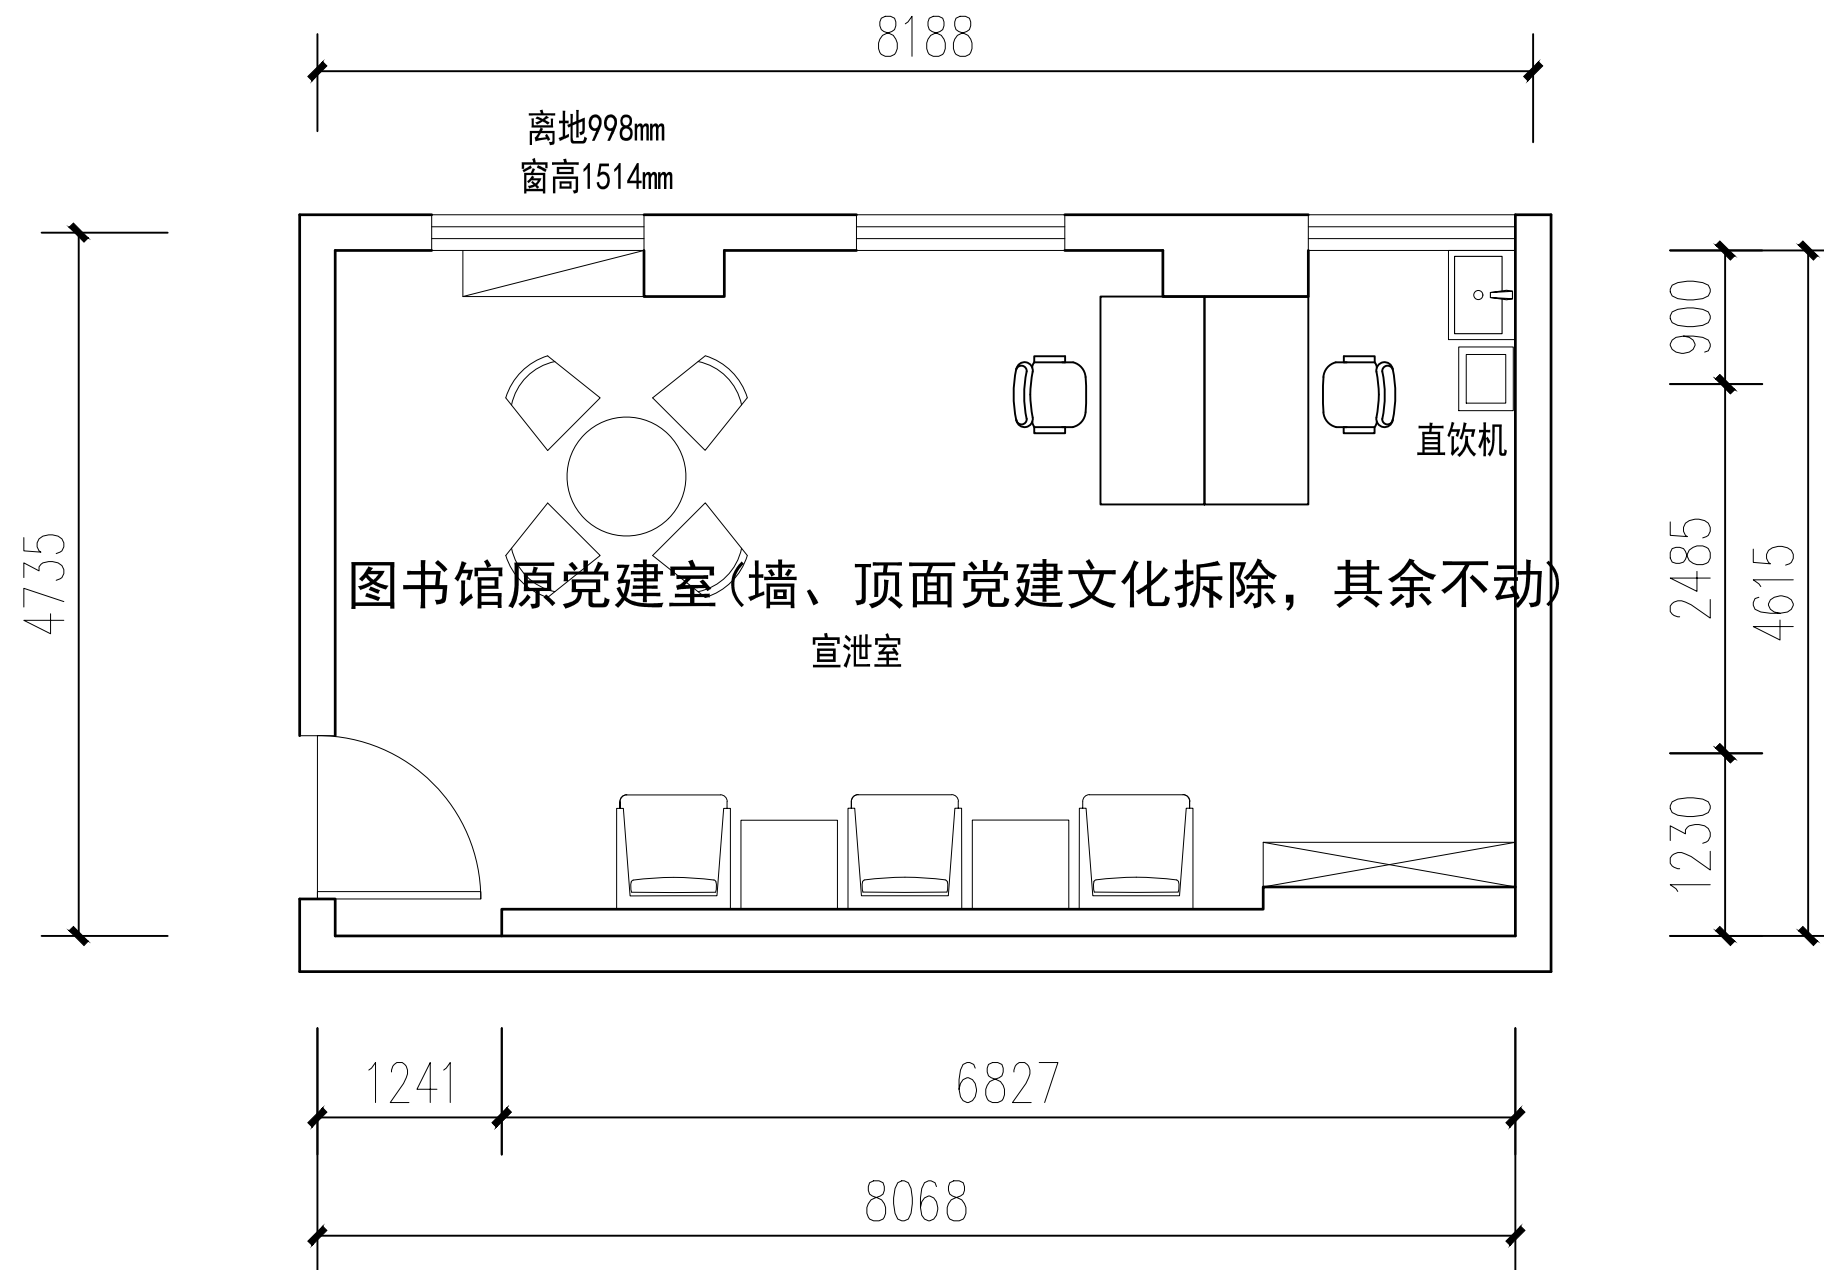

图书馆原党建室(墙、顶面党建文化拆除, 其余不动)
宣泄室

宣泄室平面布置图

设计单位
DESIGN
INSTITUTE



江苏中镁工程规划设计研究院有限公司
JIANGSU ZHONGMEI ENGINEERING PLANNING
AND DESIGN INSTITUTE CO., LTD

证书
CERTIFICATE

建筑行业(建筑工程)甲级
证书编号: A132051790
市政行业(给排水、道路桥梁、公共交通、燃气热力、环境卫生工程)乙级
风景园林工程专项乙级
证书编号: A232051797

建设单位 Client			
工程名称 Project Name			
子项名称 Sub-Project			
项目编号 Project No.		子项编号 Sub-Project No.	
审定 Approved by	洪钦	洪钦	
审核 Verified by	尹述盛	尹述盛	
项目负责人 Project manager	尹述盛	尹述盛	
专业负责人 Profession manager	尹述盛	尹述盛	
校对 Checked by	王锐	王锐	
设计 Designer	张雁	张雁	
制图 Drawn By	张雁	张雁	

图纸名称 Drawing Title	宣泄室平面布置图		
专业 Discipline		阶段 Stage	
版次 Version No.		图号 Drawing No.	06
比例 Scale		日期 Date	

本图须加盖出图签章, 否则一律无效
Invalid Unless Stamped

单位出图专用章 | Stamp of design unit

注册执业专用章 | Stamp of Registration

暖通 HVAC	强电 Electricity	弱电 ELV
建筑 Architecture	结构 Structure	给排水 Plumbing
会签 Confirmed by		

设计单位
DESIGN
INSTITUTE



江苏中镁工程规划设计研究院有限公司
JIANGSU ZHONGMEI ENGINEERING PLANNING
AND DESIGN INSTITUTE CO., LTD

证书
CERTIFICATE

建筑行业(建筑工程)甲级
证书编号: A132051790
市政行业(给排水、道路桥梁、公共交通、燃气热力、环境卫生工程)乙级
风景园林工程专项乙级
证书编号: A232051797


建设单位 Client			
工程名称 Project Name			
子项名称 Sub-Project			
项目编号 Project No.		子项编号 Sub-Project No.	
审定 Approved by	洪钦	洪钦	
审核 Verified by	尹述盛	尹述盛	
项目负责人 Project manager	尹述盛	尹述盛	
专业负责人 Profession manager	尹述盛	尹述盛	
校对 Checked by	王锐	王锐	
设计 Designer	张雁	张雁	
制图 Drawn By	张雁	张雁	

图纸名称 Drawing Title	宣泄室立面索引图		
专业 Discipline		阶段 Stage	
版次 Version No.		图号 Drawing No.	06
比例 Scale		日期 Date	


本图须加盖出图签章, 否则一律无效
Invalid Unless Stamped

单位出图专用章 | Stamp of design unit

注册执业专用章 | Stamp of Registration

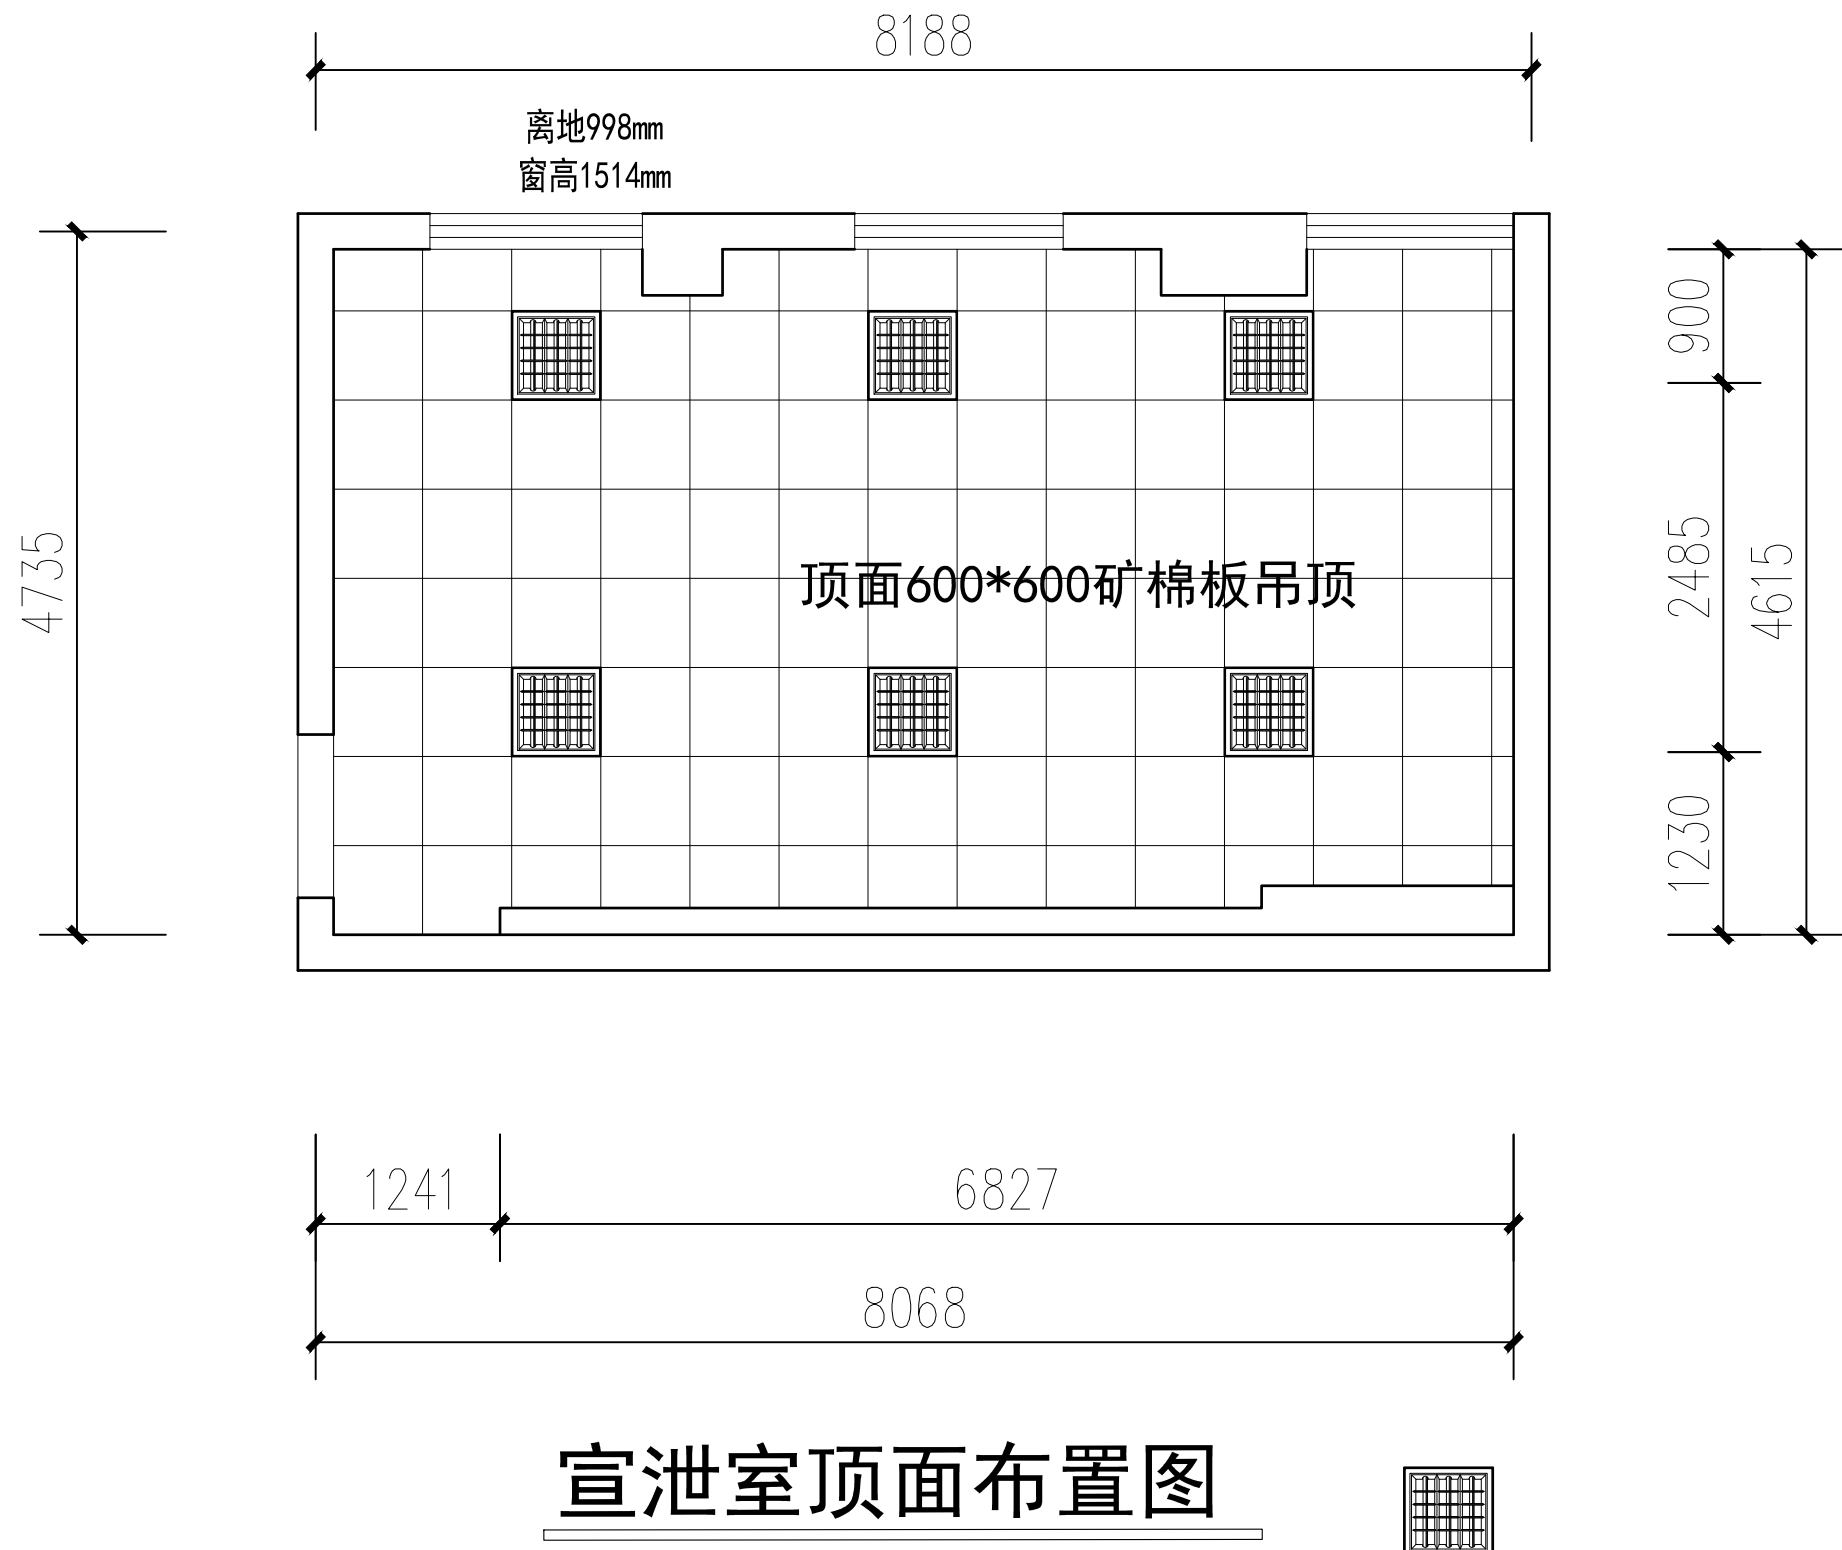

宣泄室顶面布置图

 

暖通 HVAC	强电 Electricity	弱电 ELV
建筑 Architecture	结构 Structure	给排水 Plumbing
会签 Confirmed by		

设计单位
DESIGN
INSTITUTE



江苏中镁工程规划设计研究院有限公司
JIANGSU ZHONGMEI ENGINEERING PLANNING
AND DESIGN INSTITUTE CO., LTD

证书
CERTIFICATE

建筑行业(建筑工程)甲级
证书编号: A132051790
市政行业(给排水、道路桥梁、公共交通、燃气热力、环境卫生工程)乙级
风景园林工程专项乙级
证书编号: A232051797


建设单位 Client			
工程名称 Project Name			
子项名称 Sub-Project			
项目编号 Project No.		子项编号 Sub-Project No.	
审定 Approved by	洪钦	洪钦	
审核 Verified by	尹述盛	尹述盛	
项目负责人 Project manager	尹述盛	尹述盛	
专业负责人 Profession manager	尹述盛	尹述盛	
校对 Checked by	王锐	王锐	
设计 Designer	张雁	张雁	
制图 Drawn By	张雁	张雁	

图纸名称 Drawing Title	宣泄室照明线路图		
专业 Discipline		阶段 Stage	
版次 Version No.		图号 Drawing No.	06
比例 Scale		日期 Date	


本图须加盖出图签章, 否则一律无效
Invalid Unless Stamped

单位出图专用章 | Stamp of design unit

注册执业专用章 | Stamp of Registration

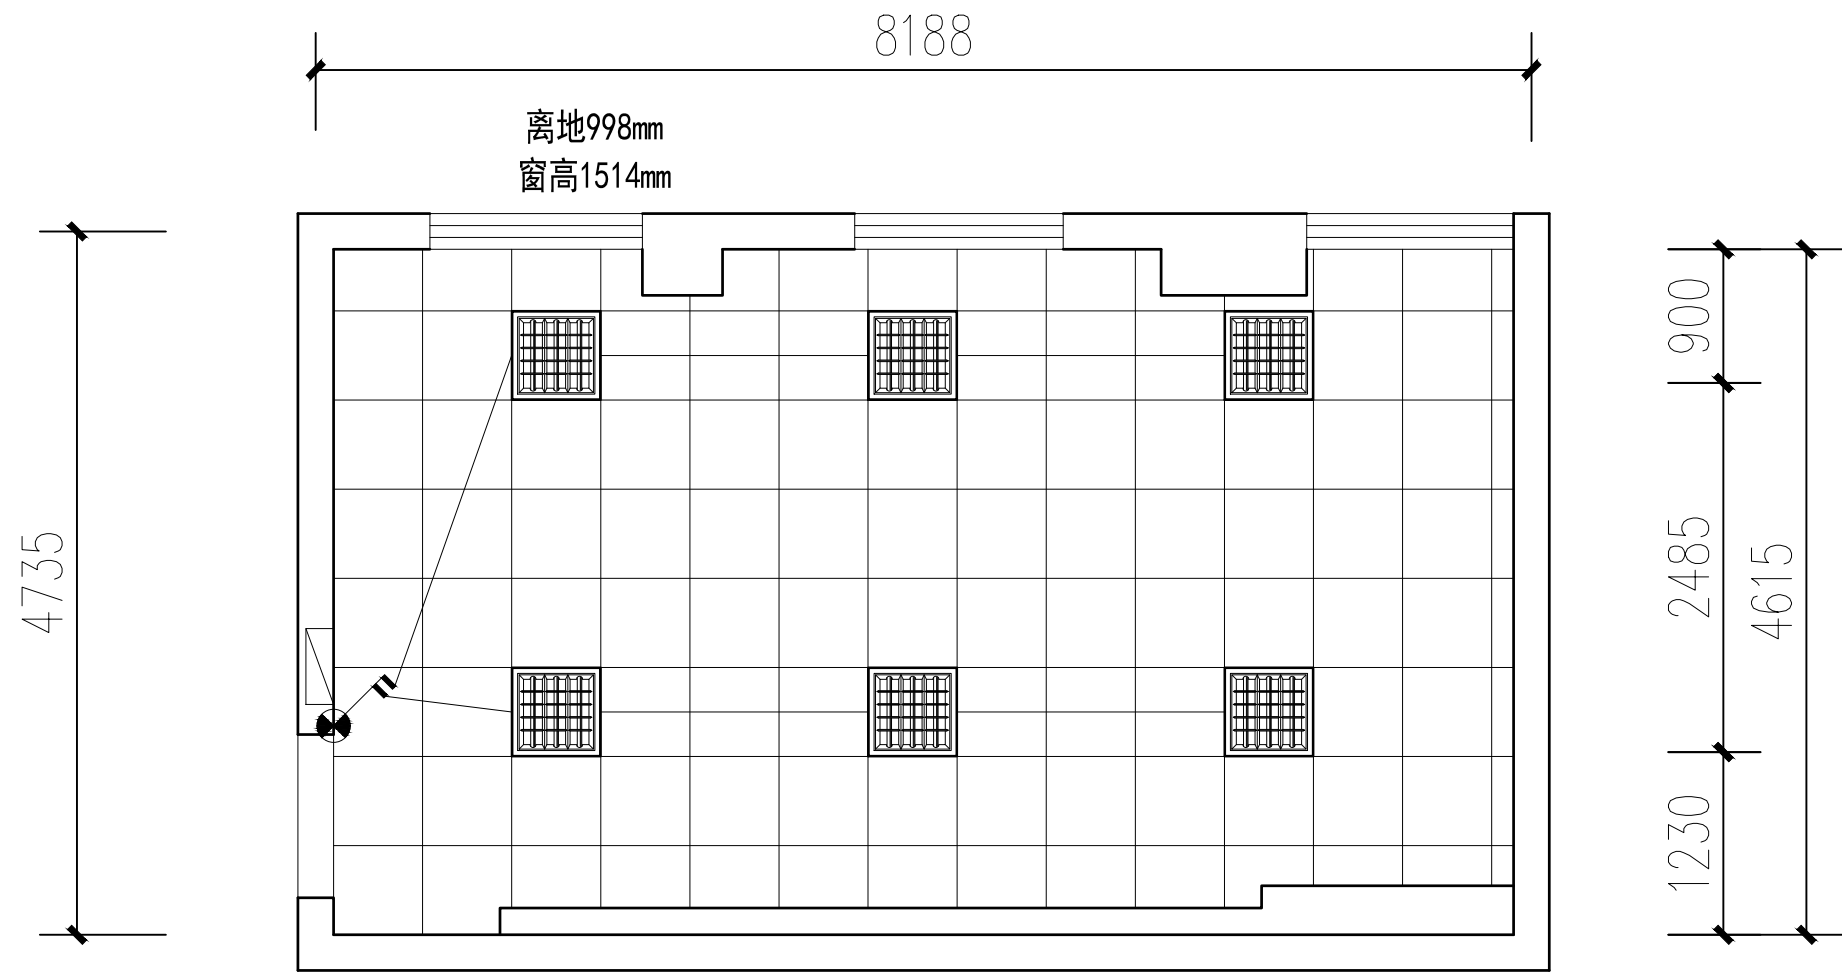

- 单联单控开关
- 双联单控开关
- 单联双控开关
- 密闭单极开关

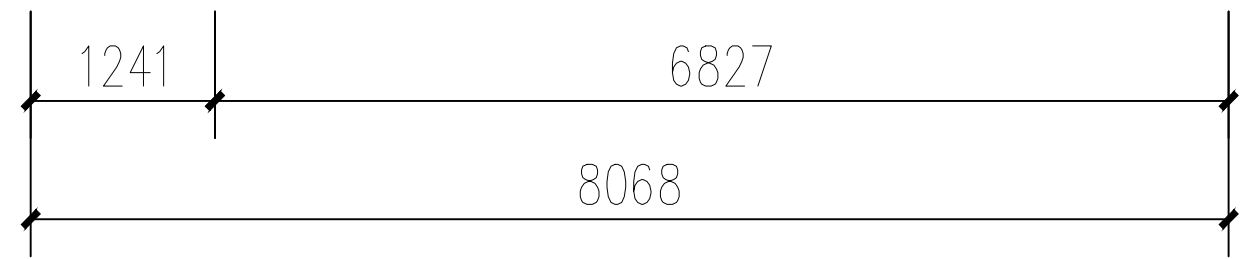


宣泄室照明线路图

600*600 平板灯

暖通 HVAC	强电 Electricity	弱电 ELV
建筑 Architecture	结构 Structure	给排水 Plumbing
会签 Confirmed by		

暖通 HVAC	强电 Electricity	弱电 ELV
建筑 Architecture	结构 Structure	给排水 Plumbing
会签 Confirmed by		

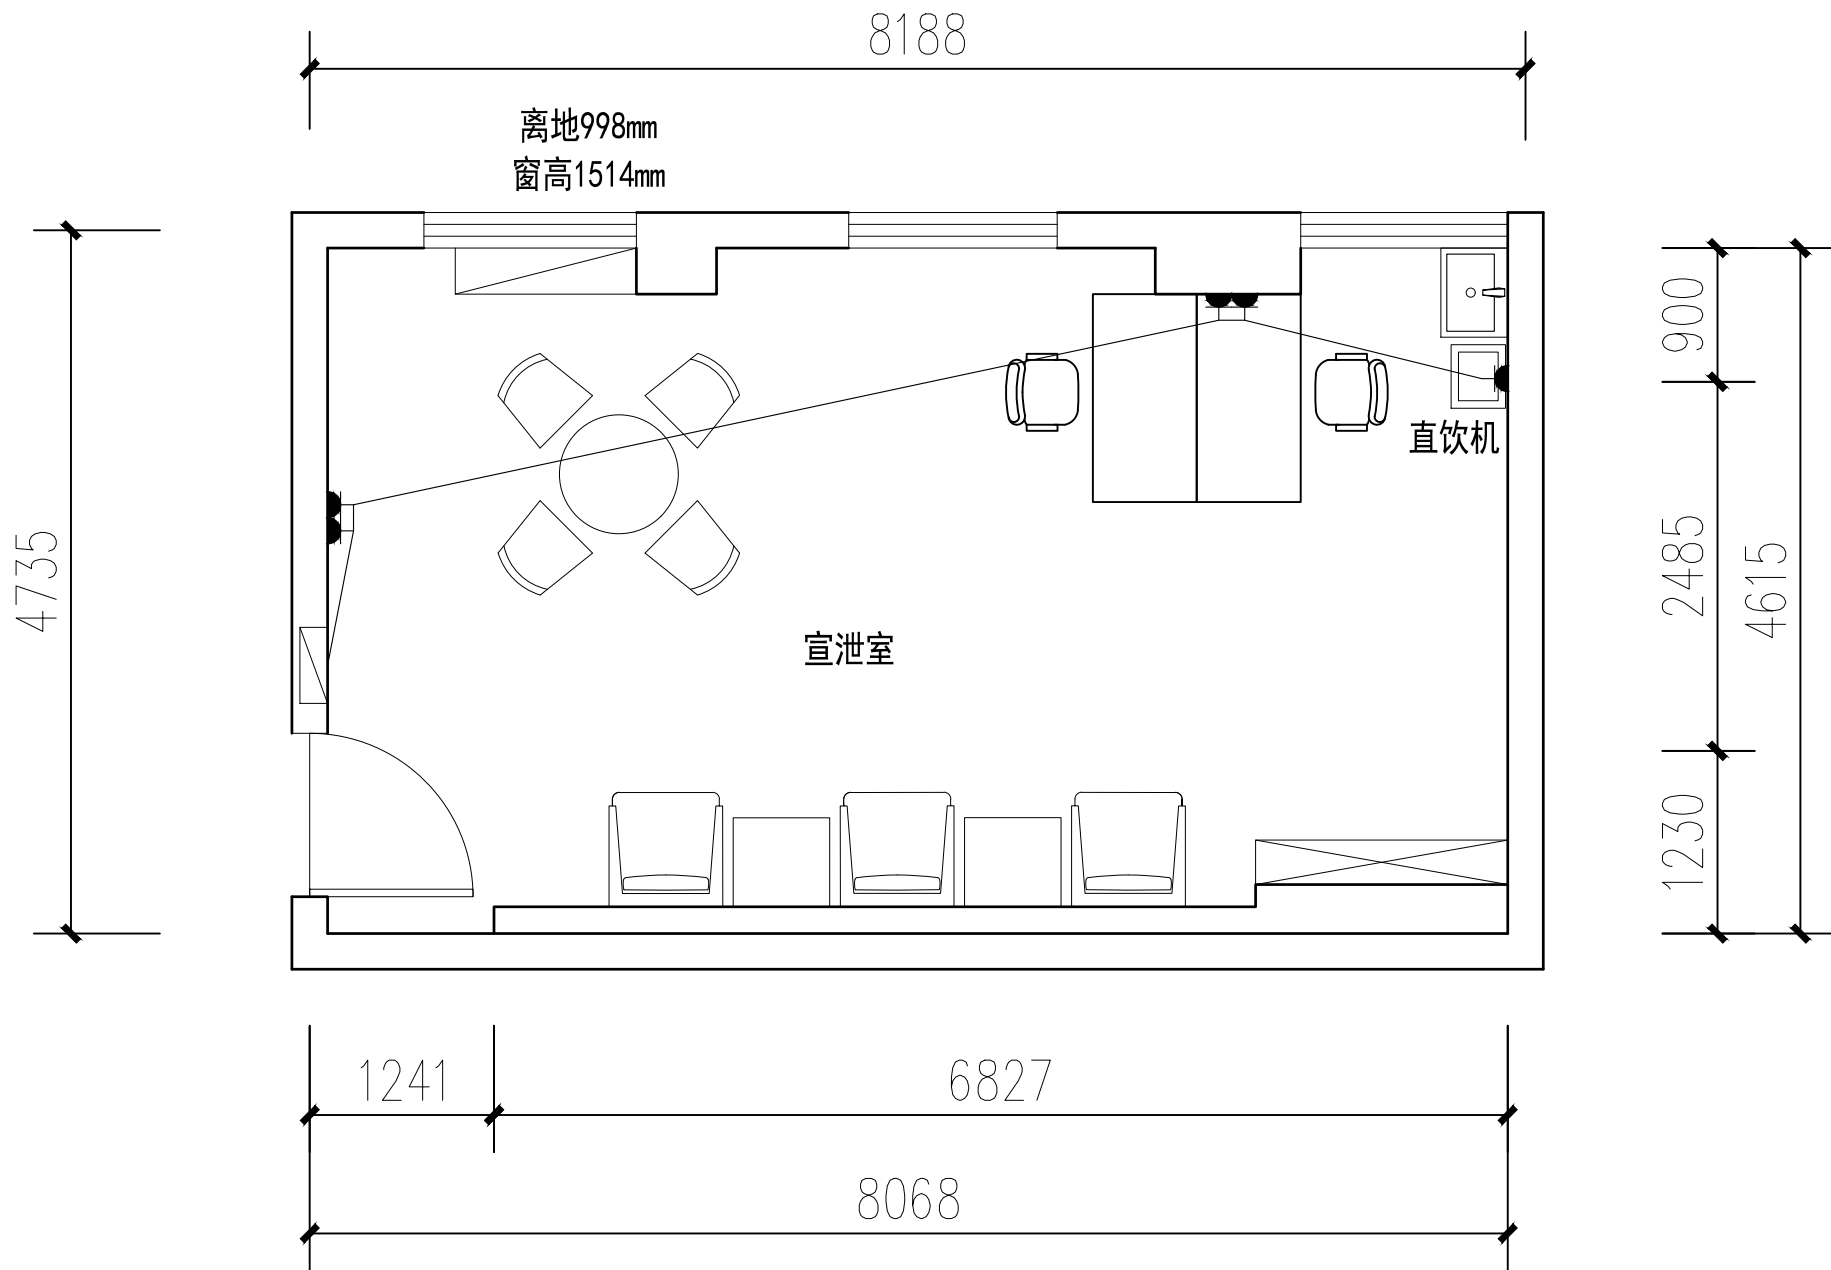

五孔插座

宣泄室插座连线图

设计单位
DESIGN
INSTITUTE



江苏中镁工程规划设计研究院有限公司
JIANGSU ZHONGMEI ENGINEERING PLANNING
AND DESIGN INSTITUTE CO., LTD

证书
CERTIFICATE

建筑行业(建筑工程)甲级
证书编号: A132051790
市政行业(给排水、道路桥梁、公共交通、燃气热力、环境卫生工程)乙级
风景园林工程专项乙级
证书编号: A232051797

建设单位 Client		
工程名称 Project Name		
子项名称 Sub-Project		
项目编号 Project No.		子项编号 Sub-Project No.
审定 Approved by	洪钦	洪钦
审核 Verified by	尹述盛	尹述盛
项目负责人 Project manager	尹述盛	尹述盛
专业负责人 Profession manager	尹述盛	尹述盛
校对 Checked by	王锐	王锐
设计 Designer	张雁	张雁
制图 Drawn By	张雁	张雁


图纸名称 Drawing Title	宣泄室插座连线图		
专业 Discipline		阶段 Stage	
版次 Version No.		图号 Drawing No.	06
比例 Scale		日期 Date	

本图须加盖出图签章, 否则一律无效
Invalid Unless Stamped

单位出图专用章 | Stamp of design unit

注册执业专用章 | Stamp of Registration

暖通 HVAC	强电 Electricity	弱电 ELV
建筑 Architecture	结构 Structure	给排水 Plumbing
会签 Confirmed by		

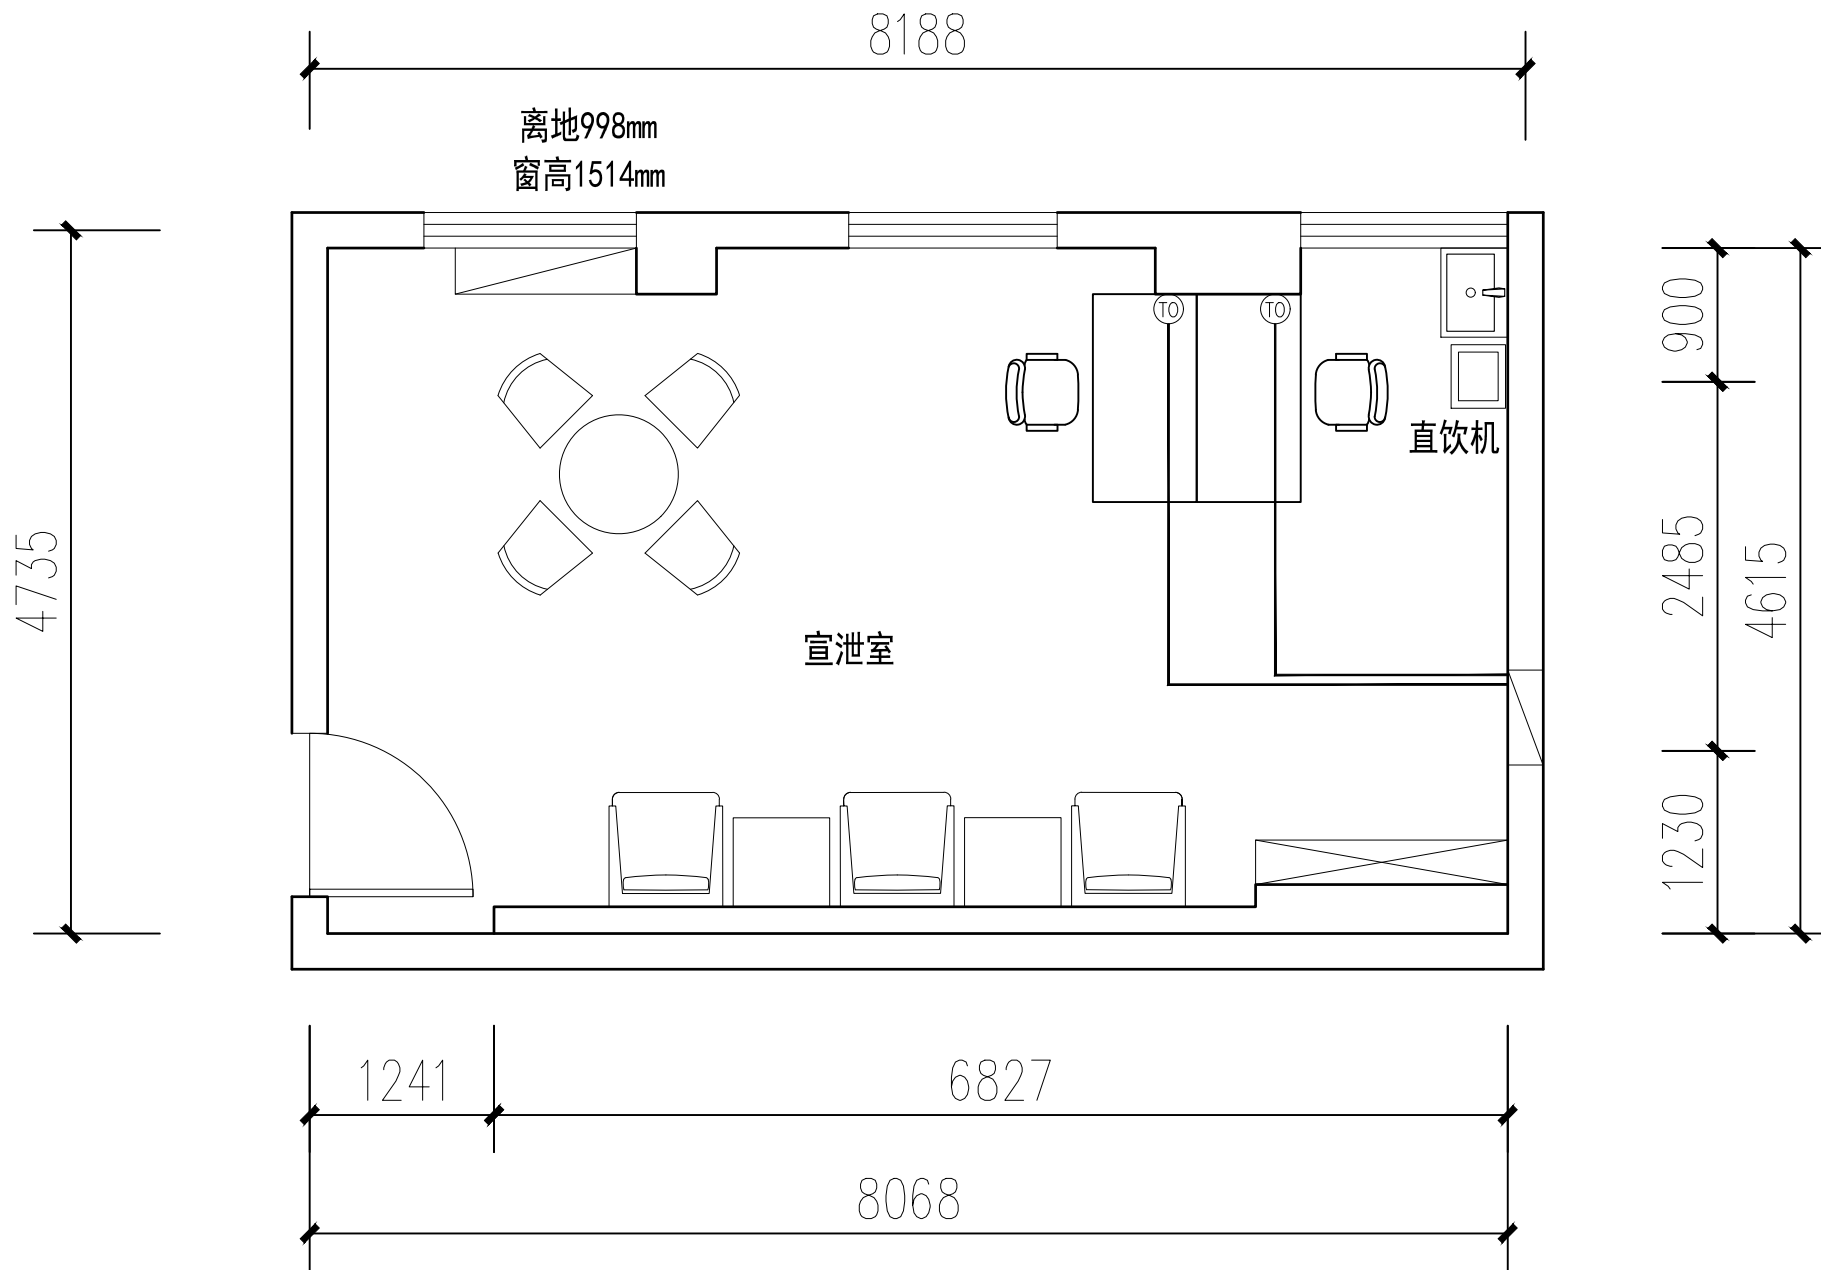

⑩ 网络插座

宣泄室网络插座图

设计单位
DESIGN
INSTITUTE

江苏中镁工程规划设计研究院有限公司
JIANGSU ZHONGMEI ENGINEERING PLANNING
AND DESIGN INSTITUTE CO., LTD

证书
CERTIFICATE

建筑行业(建筑工程)甲级
证书编号: A132051790
市政行业(给排水、道路桥梁、公共交通、燃气热力、环境卫生工程)乙级
风景园林工程专项乙级
证书编号: A232051797

建设单位 Client			
工程名称 Project Name			
子项名称 Sub-Project			
项目编号 Project No.		子项编号 Sub-Project No.	
审定 Approved by	洪钦		洪钦
审核 Verified by	尹述盛		尹述盛
项目负责人 Project manager	尹述盛		尹述盛
专业负责人 Profession manager	尹述盛		尹述盛
校对 Checked by	王锐		王锐
设计 Designer	张雁		张雁
制图 Drawn By	张雁		张雁

图纸名称
Drawing Title: 宣泄室网络插座图

专业 Discipline		阶段 Stage	
版次 Version No.		图号 Drawing No.	06
比例 Scale		日期 Date	

本图须加盖出图签章, 否则一律无效
Invalid Unless Stamped

单位出图专用章 | Stamp of design unit

注册执业专用章 | Stamp of Registration

设计单位
DESIGN
INSTITUTE



江苏中铁工程规划设计研究院有限公司
JIANGSU ZHONGMEI ENGINEERING PLANNING
AND DESIGN INSTITUTE CO., LTD

证书
CERTIFICATE

建筑行业(建筑工程)甲级
证书编号: A132051790
市政行业(给排水、道路桥梁、公共交通、燃气热力、环境卫生工程)乙级
风景园林工程专项乙级
证书编号: A232051797


建设单位 Client		
工程名称 Project Name		
子项名称 Sub-Project		
项目编号 Project No.		子项编号 Sub-Project No.
审定 Approved by	洪钦	洪钦
审核 Verified by	尹述盛	尹述盛
项目负责人 Project manager	尹述盛	尹述盛
专业负责人 Profession manager	尹述盛	尹述盛
校对 Checked by	王锐	王锐
设计 Designer	张雁	张雁
制图 Drawn By	张雁	张雁

图纸名称 Drawing Title	宣泄室立面索引图		
专业 Discipline		阶段 Stage	
版次 Version No.		图号 Drawing No.	06
比例 Scale		日期 Date	

本图须加盖出图签章, 否则一律无效
Invalid Unless Stamped

单位出图专用章 | Stamp of design unit

注册执业专用章 | Stamp of Registration

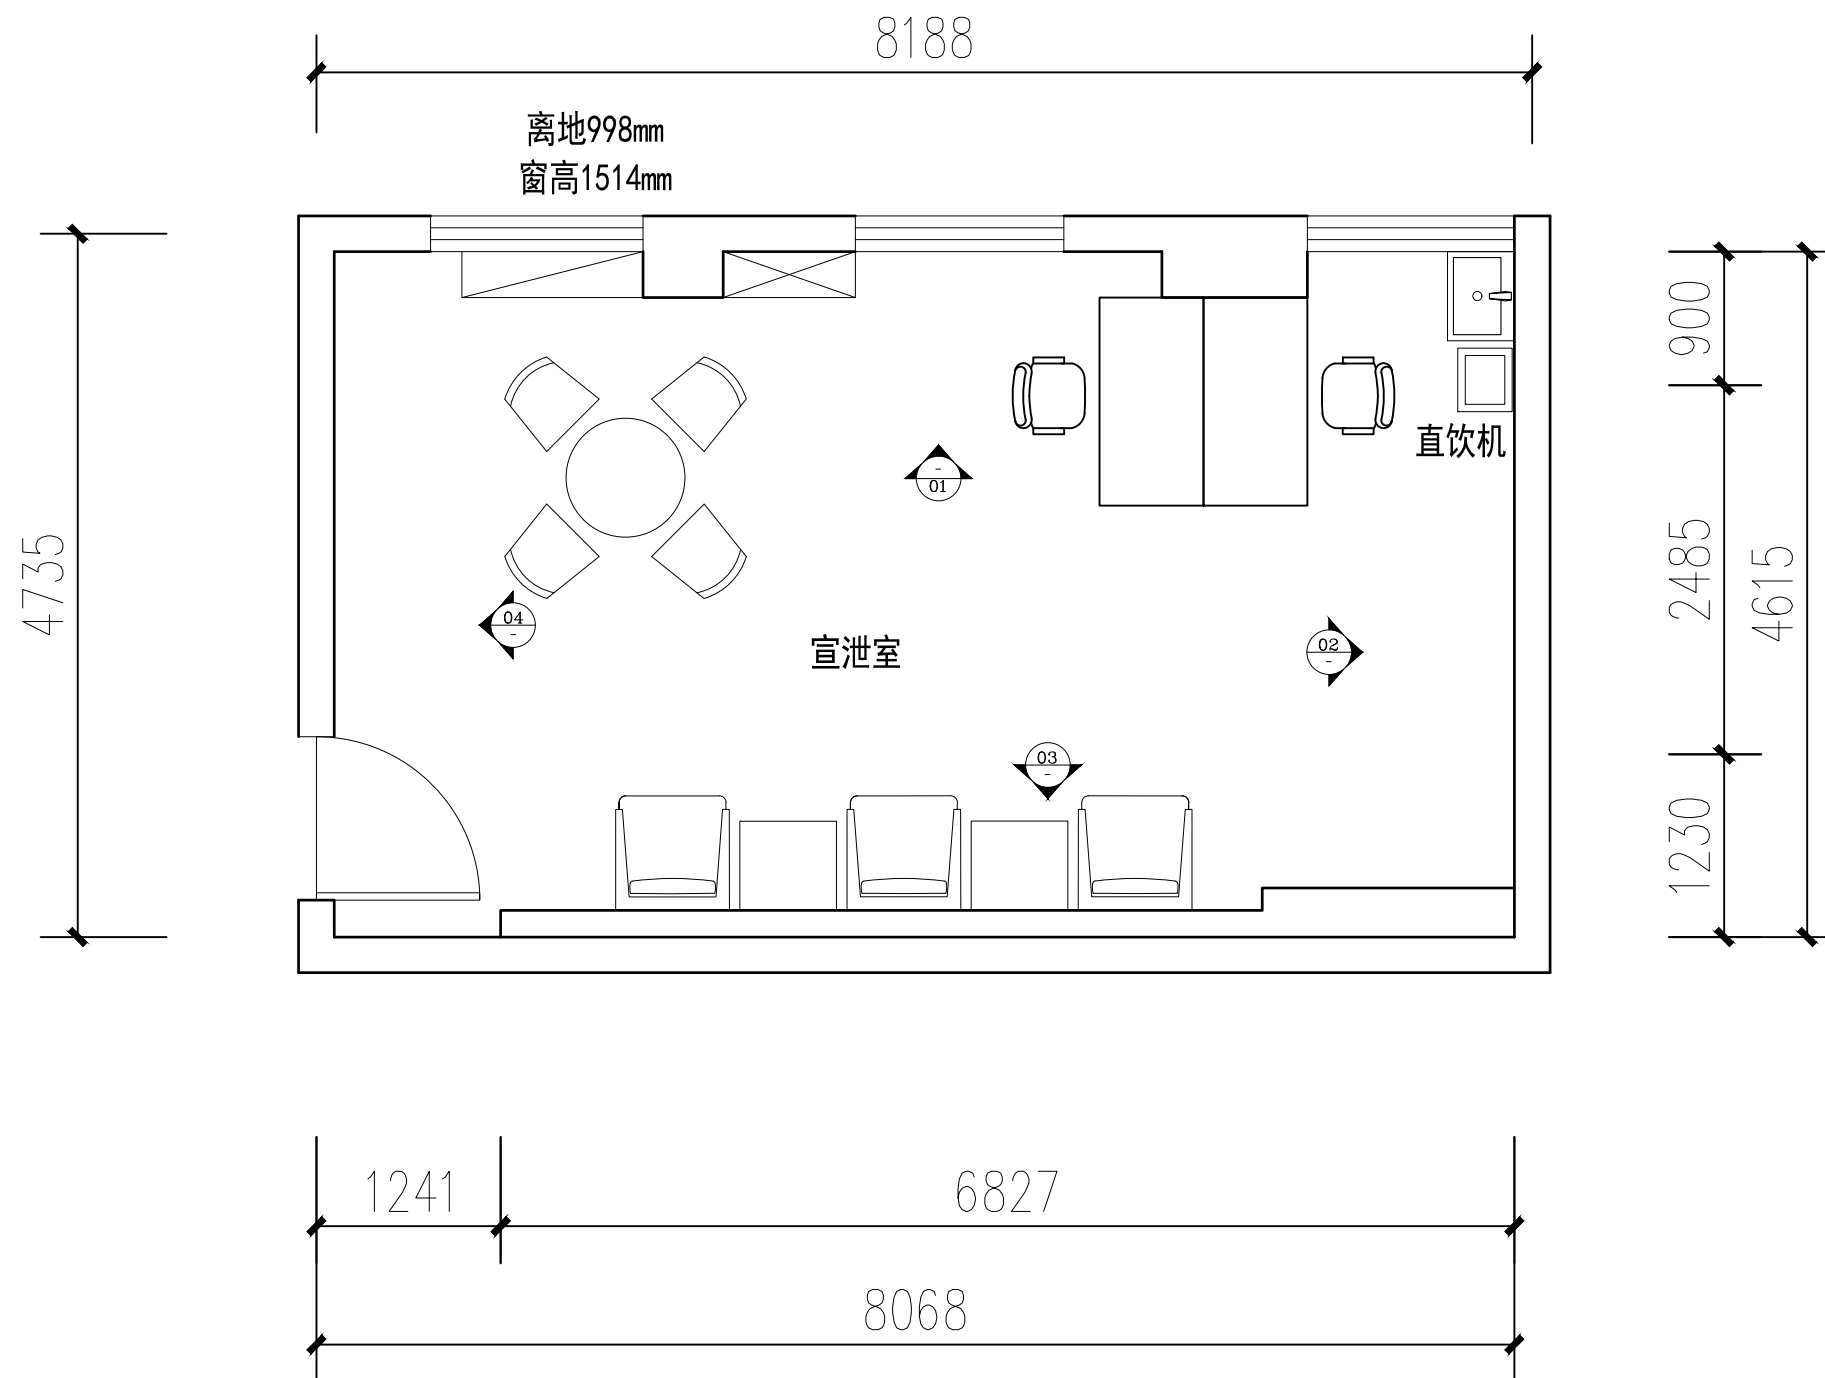

宣泄室立面索引图

暖通 HVAC	强电 Electricity	弱电 ELV
建筑 Architecture	结构 Structure	给排水 Plumbing
会签 Confirmed by		

设计单位
DESIGN
INSTITUTE



江苏中镁工程规划设计研究院有限公司
JIANGSU ZHONGMEI ENGINEERING PLANNING
AND DESIGN INSTITUTE CO., LTD

证书
CERTIFICATE

建筑行业(建筑工程)甲级
证书编号: A132051790
市政行业(给排水、道路桥梁、公共交通、燃气热力、环境卫生工程)乙级
风景园林工程专项乙级
证书编号: A232051797


建设单位 Client		
工程名称 Project Name		
子项名称 Sub-Project		
项目编号 Project No.		子项编号 Sub-Project No.
审定 Approved by	洪钦	洪钦
审核 Verified by	尹述盛	尹述盛
项目负责人 Project manager	尹述盛	尹述盛
专业负责人 Profession manager	尹述盛	尹述盛
校对 Checked by	王锐	王锐
设计 Designer	张雁	张雁
制图 Drawn By	张雁	张雁

图纸名称 Drawing Title	宣泄室01、02、03、04立面图		
专业 Discipline		阶段 Stage	
版次 Version No.		图号 Drawing No.	06
比例 Scale		日期 Date	


本图须加盖出图签章, 否则一律无效
Invalid Unless Stamped

单位出图专用章 | Stamp of design unit


注册执业专用章 | Stamp of Registration

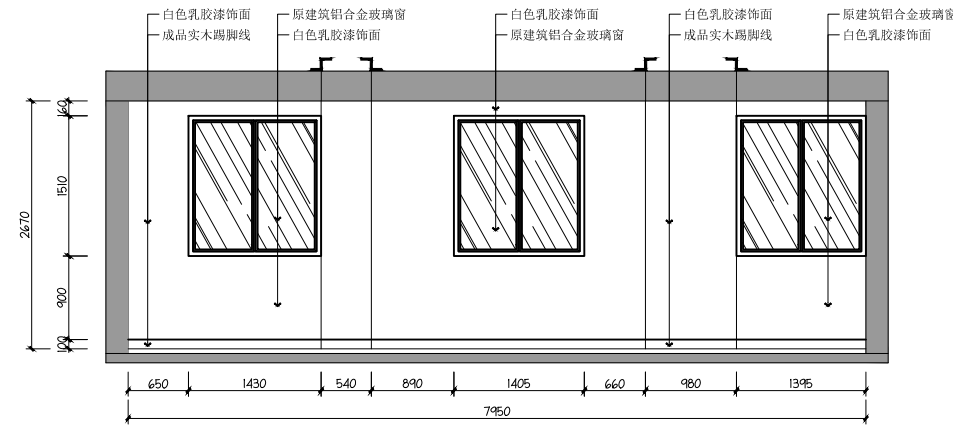


01 宣泄室01立面图
Scale 1:50

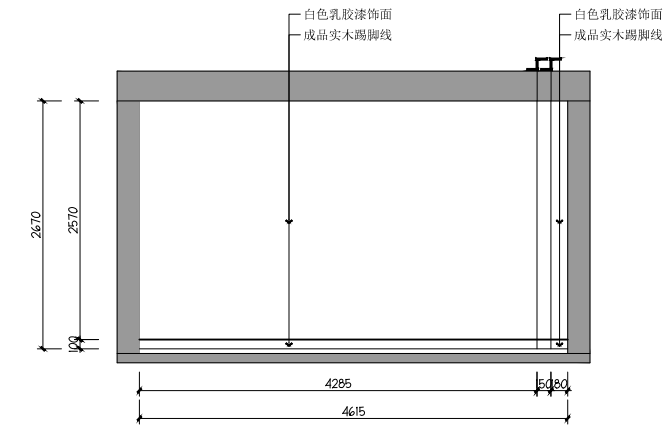

02 宣泄室02立面图
Scale 1:50

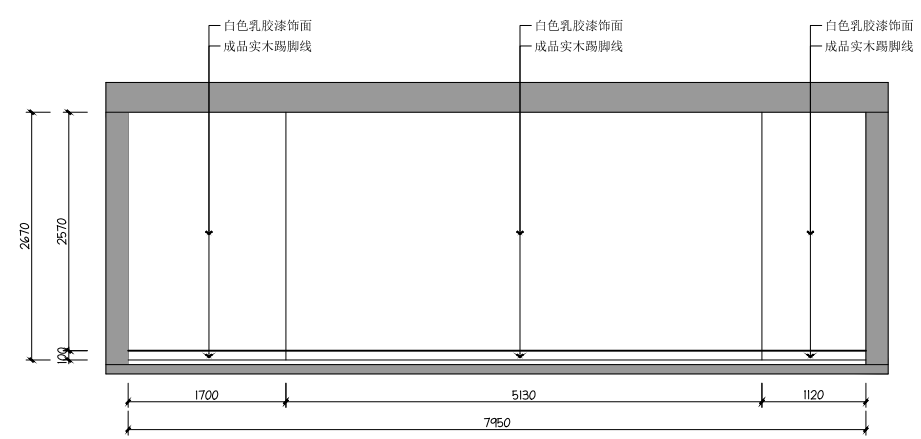


03 宣泄室03立面图
Scale 1:50


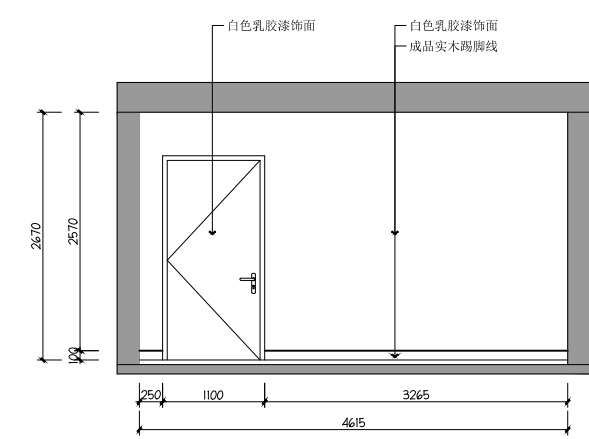


04 宣泄室04立面图
Scale 1:50

暖通 HVAC	强电 Electricity	弱电 ELV
建筑 Architecture	结构 Structure	给排水 Plumbing
会签 Confirmed by		

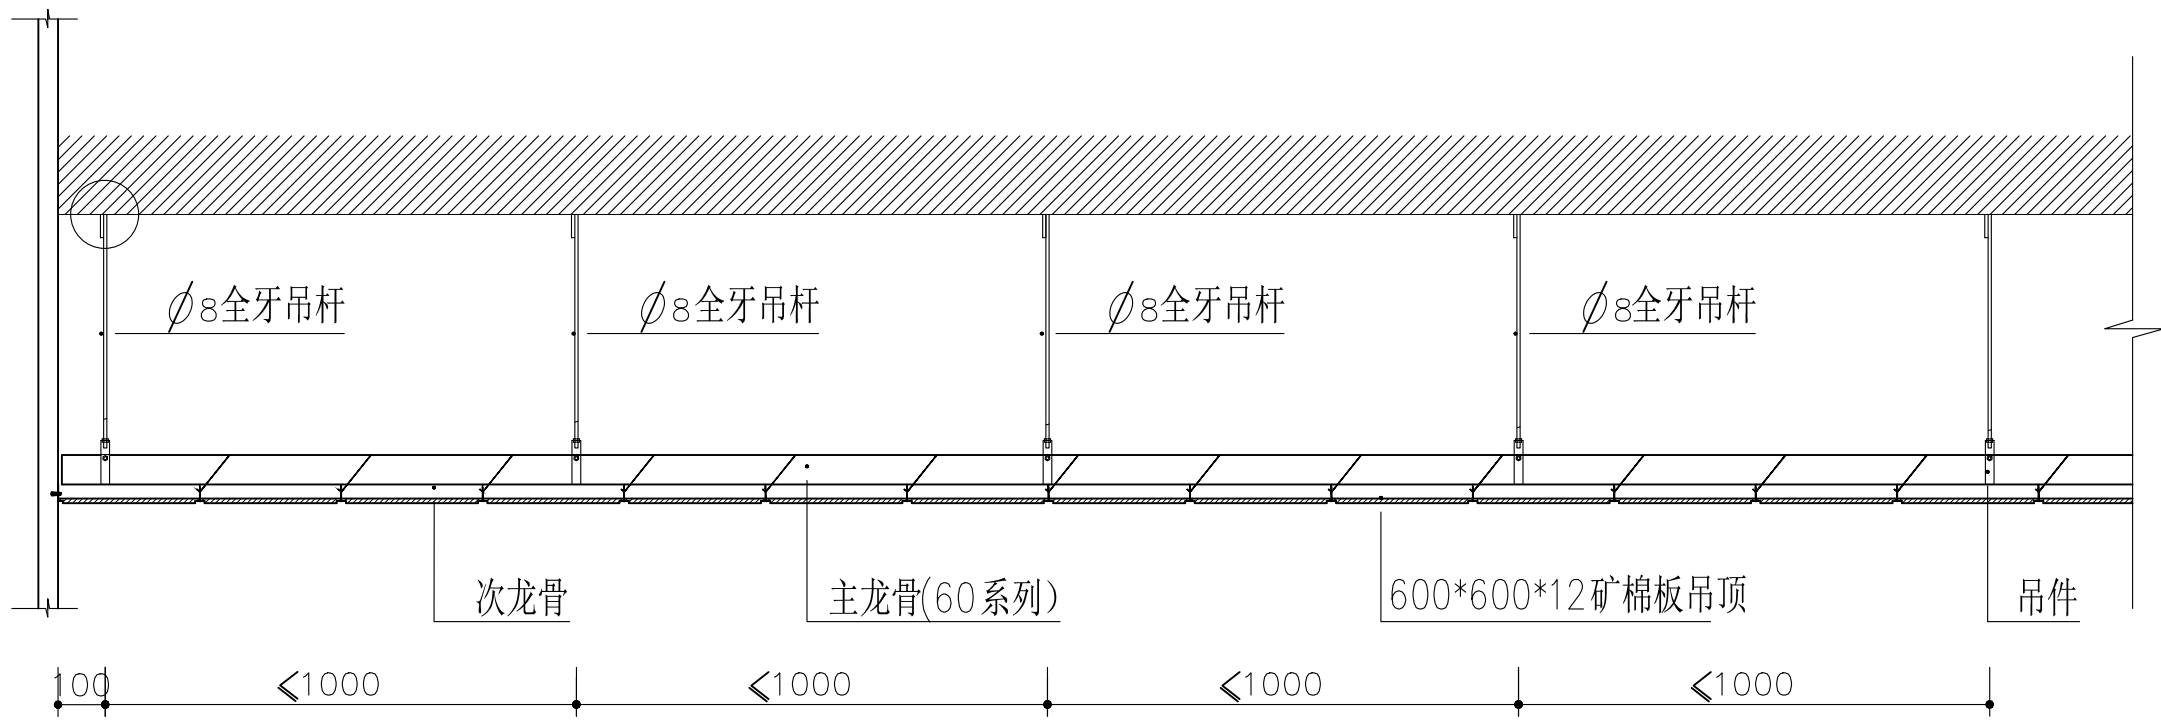

矿棉板吊顶节点图

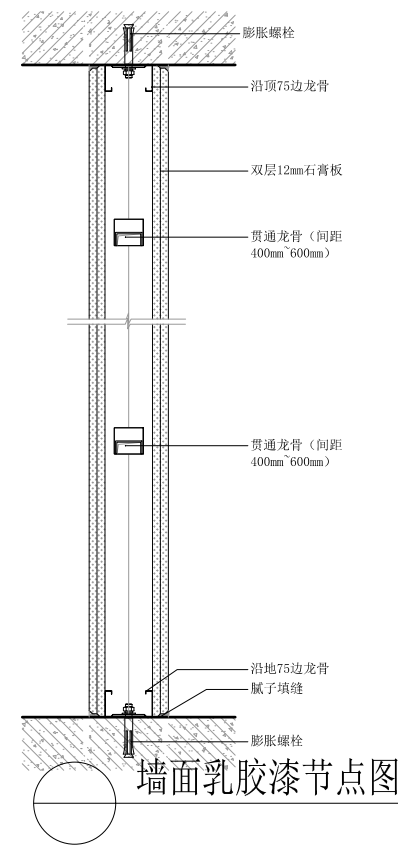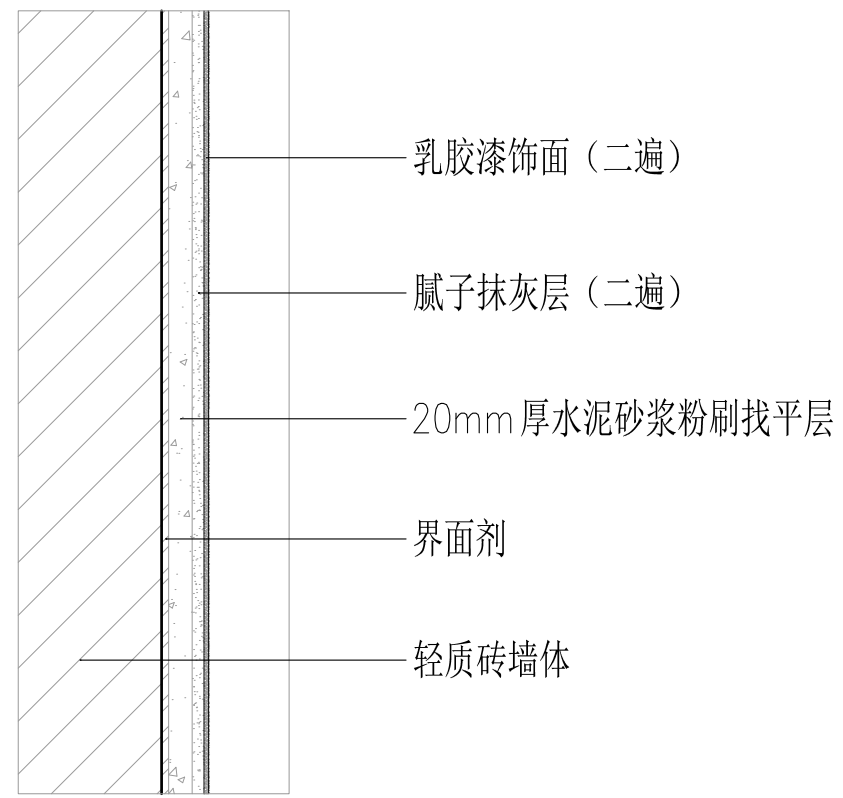

墙面乳胶漆节点图

设计单位 DESIGN INSTITUTE			
江苏中镁工程规划设计研究院有限公司 JIANGSU ZHONGMEI ENGINEERING PLANNING AND DESIGN INSTITUTE CO., LTD			
证书 CERTIFICATE			
建筑行业(建筑工程)甲级 证书编号: A132051790 市政行业(给排水、道路桥梁、公共交通、燃气热力、环境卫生工程)乙级 风景园林工程专项乙级 证书编号: A232051797			
建设单位 Client			
工程名称 Project Name			
子项名称 Sub-Project			
项目编号 Project No.		子项编号 Sub-Project No.	
审定 Approved by	洪钦	洪钦	
审核 Verified by	尹述盛	尹述盛	
项目负责人 Project manager	尹述盛	尹述盛	
专业负责人 Profession manager	尹述盛	尹述盛	
校对 Checked by	王锐	王锐	
设计 Designer	张雁	张雁	
制图 Drawn By	张雁	张雁	
图纸名称 Drawing Title	宣泄室节点图		
专业 Discipline		阶段 Stage	
版次 Version No.		图号 Drawing No.	06
比例 Scale		日期 Date	
本图须加盖出图签章, 否则一律无效 Invalid Unless Stamped			
单位出图专用章 Stamp of design unit			
注册执业专用章 Stamp of Registration			

暖通 HVAC	强电 Electricity	弱电 ELV
建筑 Architecture	结构 Structure	给排水 Plumbing
会签 Confirmed by		

设计单位
DESIGN
INSTITUTE




江苏中镁工程规划设计研究院有限公司
JIANGSU ZHONGMEI ENGINEERING PLANNING
AND DESIGN INSTITUTE CO., LTD

证书
CERTIFICATE

建筑行业(建筑工程)甲级
证书编号: A132051790
市政行业(给排水、道路桥梁、公共交通、燃气热力、环境卫生工程)乙级
风景园林工程专项乙级
证书编号: A232051797

建设单位 Client		
工程名称 Project Name		
子项名称 Sub-Project		
项目编号 Project No.		子项编号 Sub-Project No.
审定 Approved by	洪钦	洪钦
审核 Verified by	尹述盛	尹述盛
项目负责人 Project manager	尹述盛	尹述盛
专业负责人 Profession manager	尹述盛	尹述盛
校对 Checked by	王锐	王锐
设计 Designer	张雁	张雁
制图 Drawn By	张雁	张雁

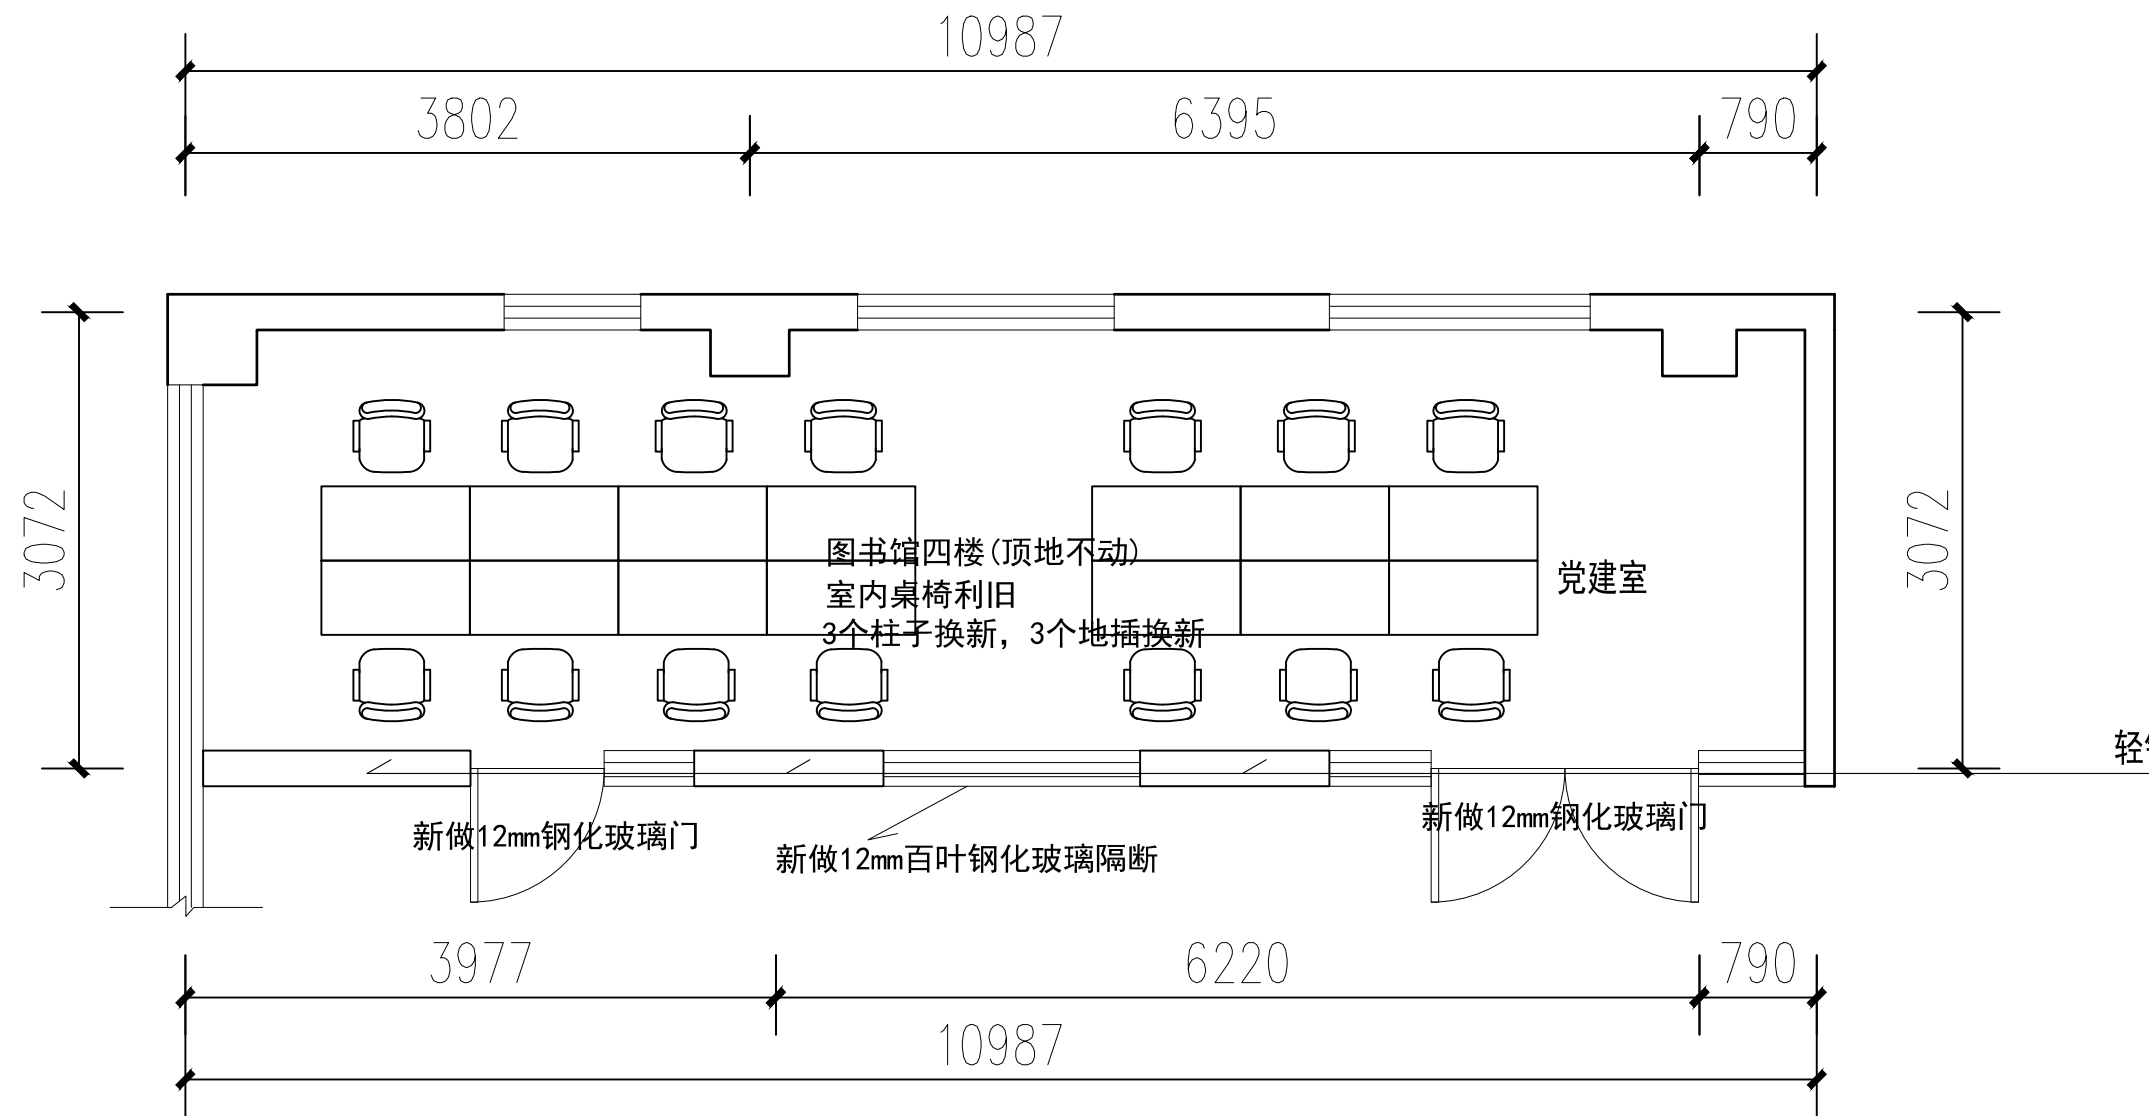

党建室平面布置图

图纸名称 Drawing Title	党建室平面布置图	
专业 Discipline		阶段 Stage
版次 Version No.		图号 Drawing No.
比例 Scale		日期 Date


本图须加盖出图签章, 否则一律无效
Invalid Unless Stamped

单位出图专用章 | Stamp of design unit

注册执业专用章 | Stamp of Registration

党建文化墙由施工单位制作并完成, 费用放在报价中

暖通 HVAC	强电 Electricity	弱电 ELV
建筑 Architecture	结构 Structure	给排水 Plumbing
会签 Confirmed by		

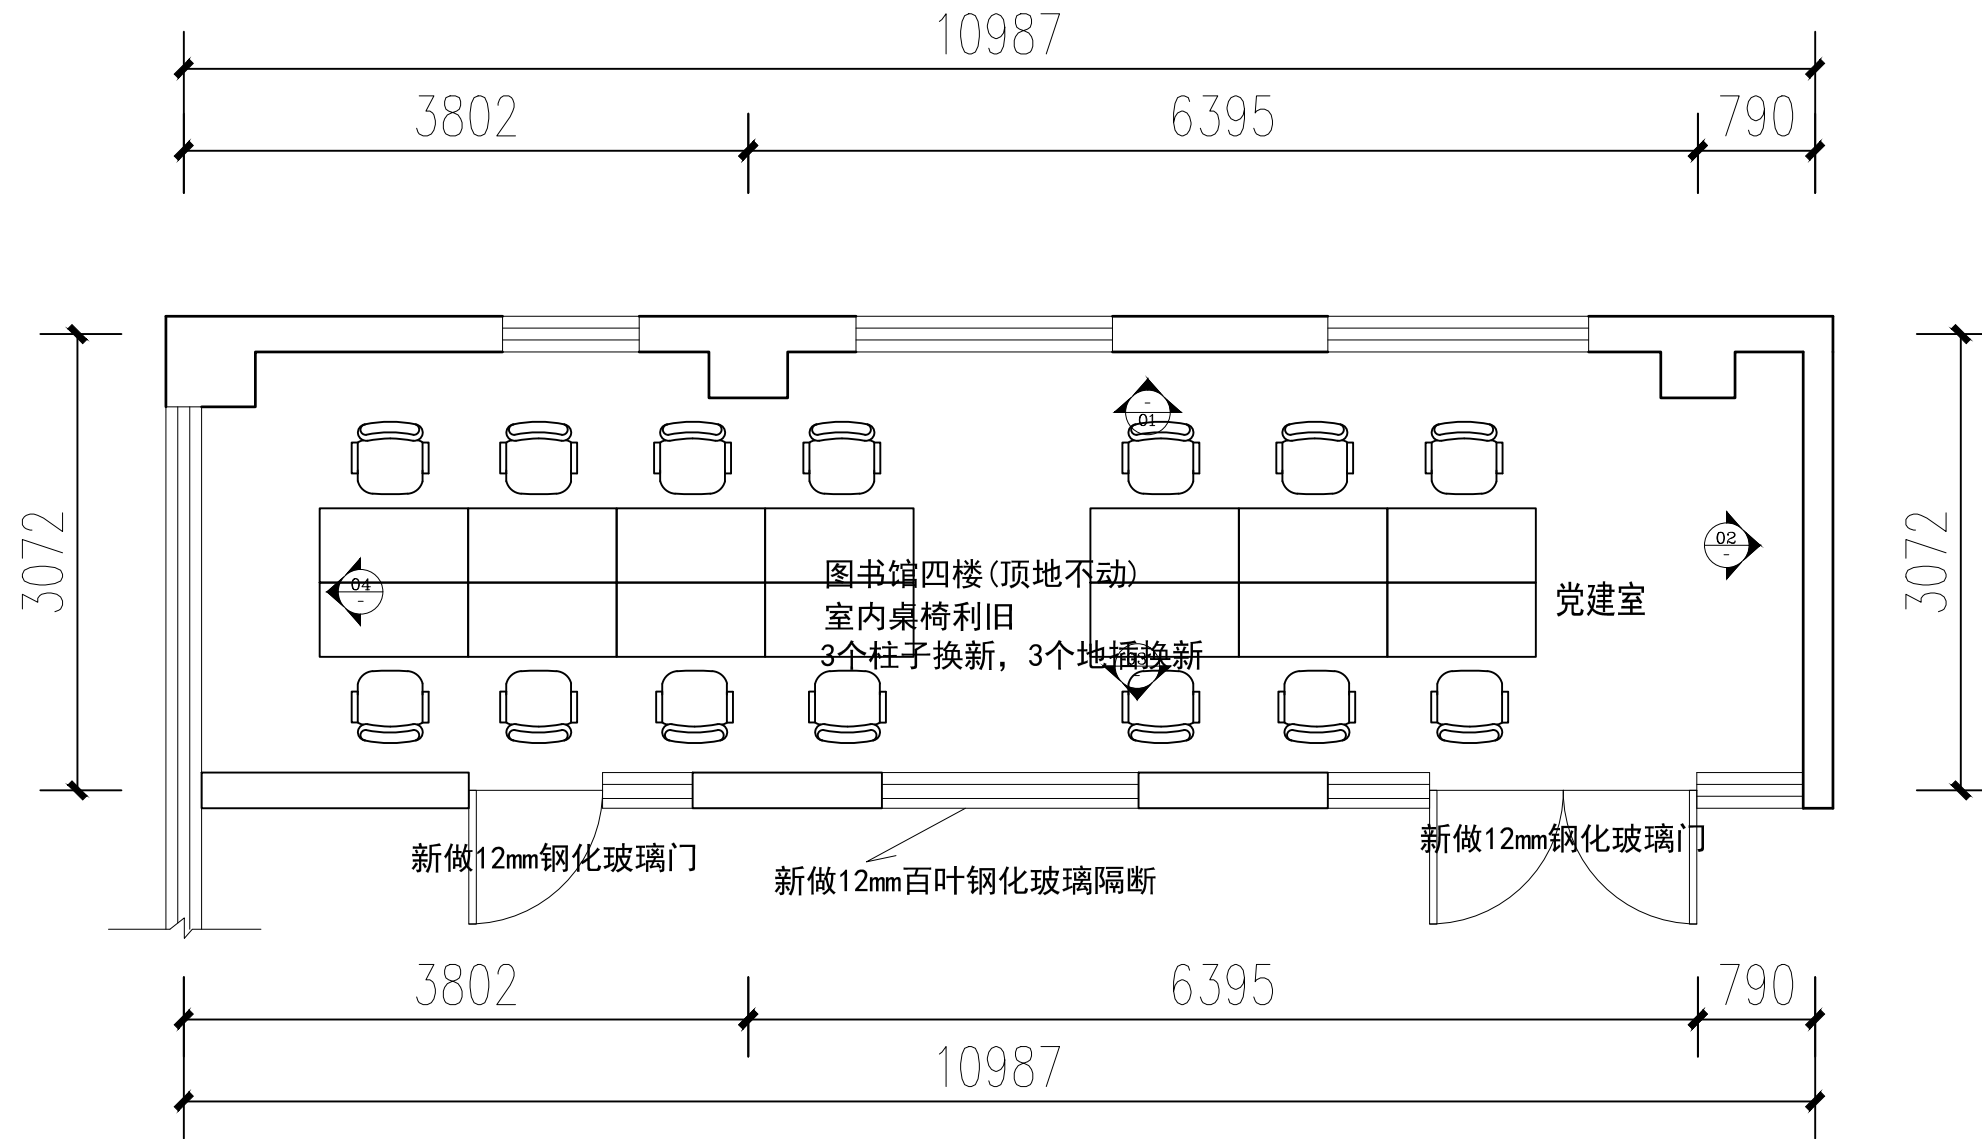

党建室立面索引图

设计单位
DESIGN
INSTITUTE



江苏中镁工程规划设计研究院有限公司
JIANGSU ZHONGMEI ENGINEERING PLANNING
AND DESIGN INSTITUTE CO., LTD

证书
CERTIFICATE

建筑行业(建筑工程)甲级
证书编号: A132051790
市政行业(给排水、道路桥梁、公共交通、燃气热力、环境卫生工程)乙级
风景园林工程专项乙级
证书编号: A232051797

建设单位 Client		
工程名称 Project Name		
子项名称 Sub-Project		
项目编号 Project No.	子项编号 Sub-Project No.	
审定 Approved by	洪钦	洪钦
审核 Verified by	尹述盛	尹述盛
项目负责人 Project manager	尹述盛	尹述盛
专业负责人 Profession manager	尹述盛	尹述盛
校对 Checked by	王锐	王锐
设计 Designer	张雁	张雁
制图 Drawn By	张雁	张雁

图纸名称 Drawing Title	党建室立面索引图	
专业 Discipline	阶段 Stage	
版次 Version No.	图号 Drawing No.	06
比例 Scale	日期 Date	

本图须加盖出图签章, 否则一律无效
Invalid Unless Stamped

单位出图专用章 | Stamp of design unit

注册执业专用章 | Stamp of Registration

暖通 HVAC	强电 Electricity	弱电 ELV
建筑 Architecture	结构 Structure	给排水 Plumbing
会签 Confirmed by		

设计单位
DESIGN
INSTITUTE



江苏中镁工程规划设计研究院有限公司
JIANGSU ZHONGMEI ENGINEERING PLANNING
AND DESIGN INSTITUTE CO., LTD

证书
CERTIFICATE

建筑行业(建筑工程)甲级
证书编号: A132051790
市政行业(给排水、道路桥梁、公共交通、燃气热力、环境卫生工程)乙级
风景园林工程专项乙级
证书编号: A232051797


建设单位 Client		
工程名称 Project Name		
子项名称 Sub-Project		
项目编号 Project No.		子项编号 Sub-Project No.
审定 Approved by	洪钦	洪钦
审核 Verified by	尹述盛	尹述盛
项目负责人 Project manager	尹述盛	尹述盛
专业负责人 Profession manager	尹述盛	尹述盛
校对 Checked by	王锐	王锐
设计 Designer	张雁	张雁
制图 Drawn By	张雁	张雁

图纸名称 Drawing Title	党建室插座布置图		
专业 Discipline		阶段 Stage	
版次 Version No.		图号 Drawing No.	06
比例 Scale		日期 Date	

本图须加盖出图签章, 否则一律无效
Invalid Unless Stamped

单位出图专用章 | Stamp of design unit

注册执业专用章 | Stamp of Registration

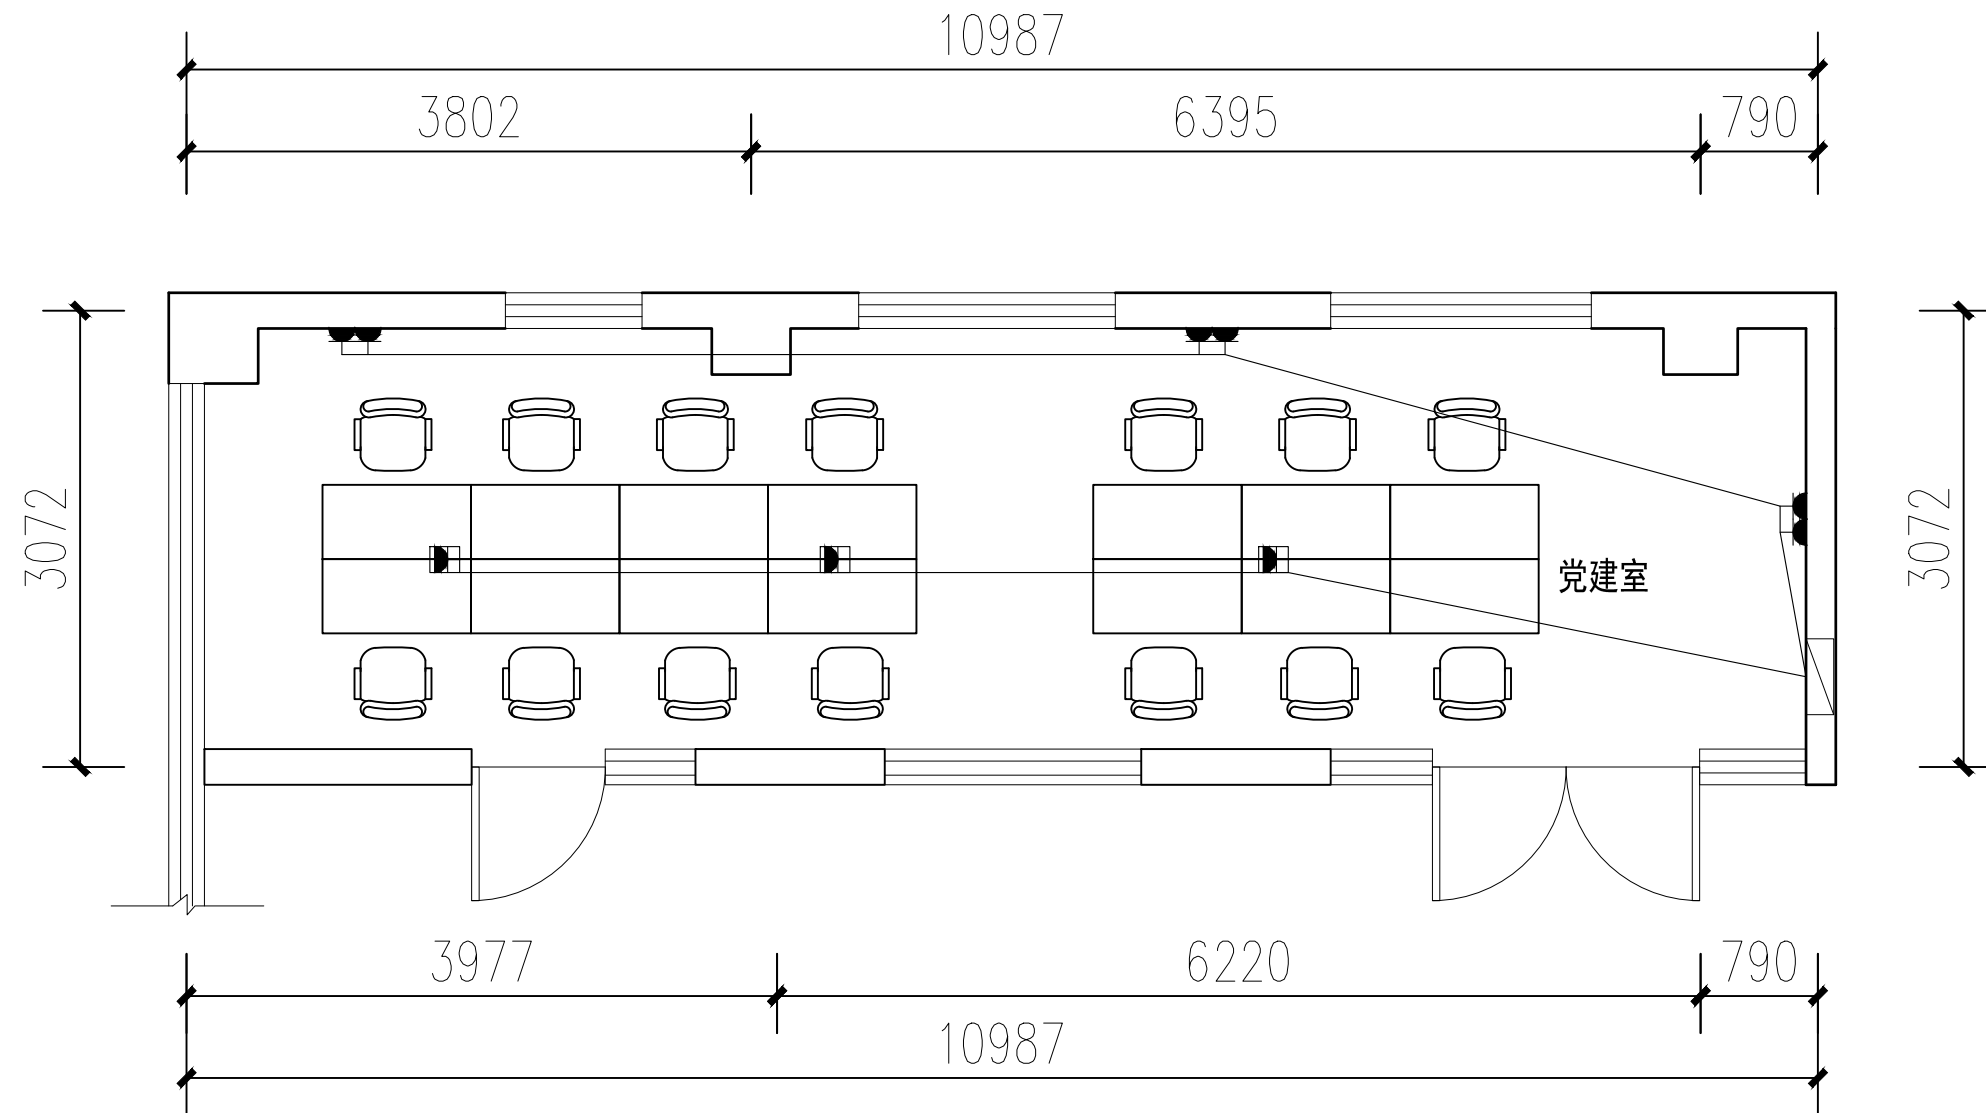

■ 地插
▲ 五孔插座

党建室插座布置图

暖通 HVAC	强电 Electricity	弱电 ELV
建筑 Architecture	结构 Structure	给排水 Plumbing
会签 Confirmed by		

设计单位
DESIGN
INSTITUTE



江苏中镁工程规划设计研究院有限公司
JIANGSU ZHONGMEI ENGINEERING PLANNING
AND DESIGN INSTITUTE CO., LTD

证书
CERTIFICATE

建筑行业(建筑工程)甲级
证书编号: A132051790
市政行业(给排水、道路桥梁、公共交通、燃气热力、环境卫生工程)乙级
风景园林工程专项乙级
证书编号: A232051797


建设单位 Client		
工程名称 Project Name		
子项名称 Sub-Project		
项目编号 Project No.		子项编号 Sub-Project No.
审定 Approved by	洪钦	洪钦
审核 Verified by	尹述盛	尹述盛
项目负责人 Project manager	尹述盛	尹述盛
专业负责人 Profession manager	尹述盛	尹述盛
校对 Checked by	王锐	王锐
设计 Designer	张雁	张雁
制图 Drawn By	张雁	张雁

图纸名称 Drawing Title	党建室网络插座图		
专业 Discipline		阶段 Stage	
版次 Version No.		图号 Drawing No.	06
比例 Scale		日期 Date	

本图须加盖出图签章, 否则一律无效
Invalid Unless Stamped

单位出图专用章 | Stamp of design unit

注册执业专用章 | Stamp of Registration

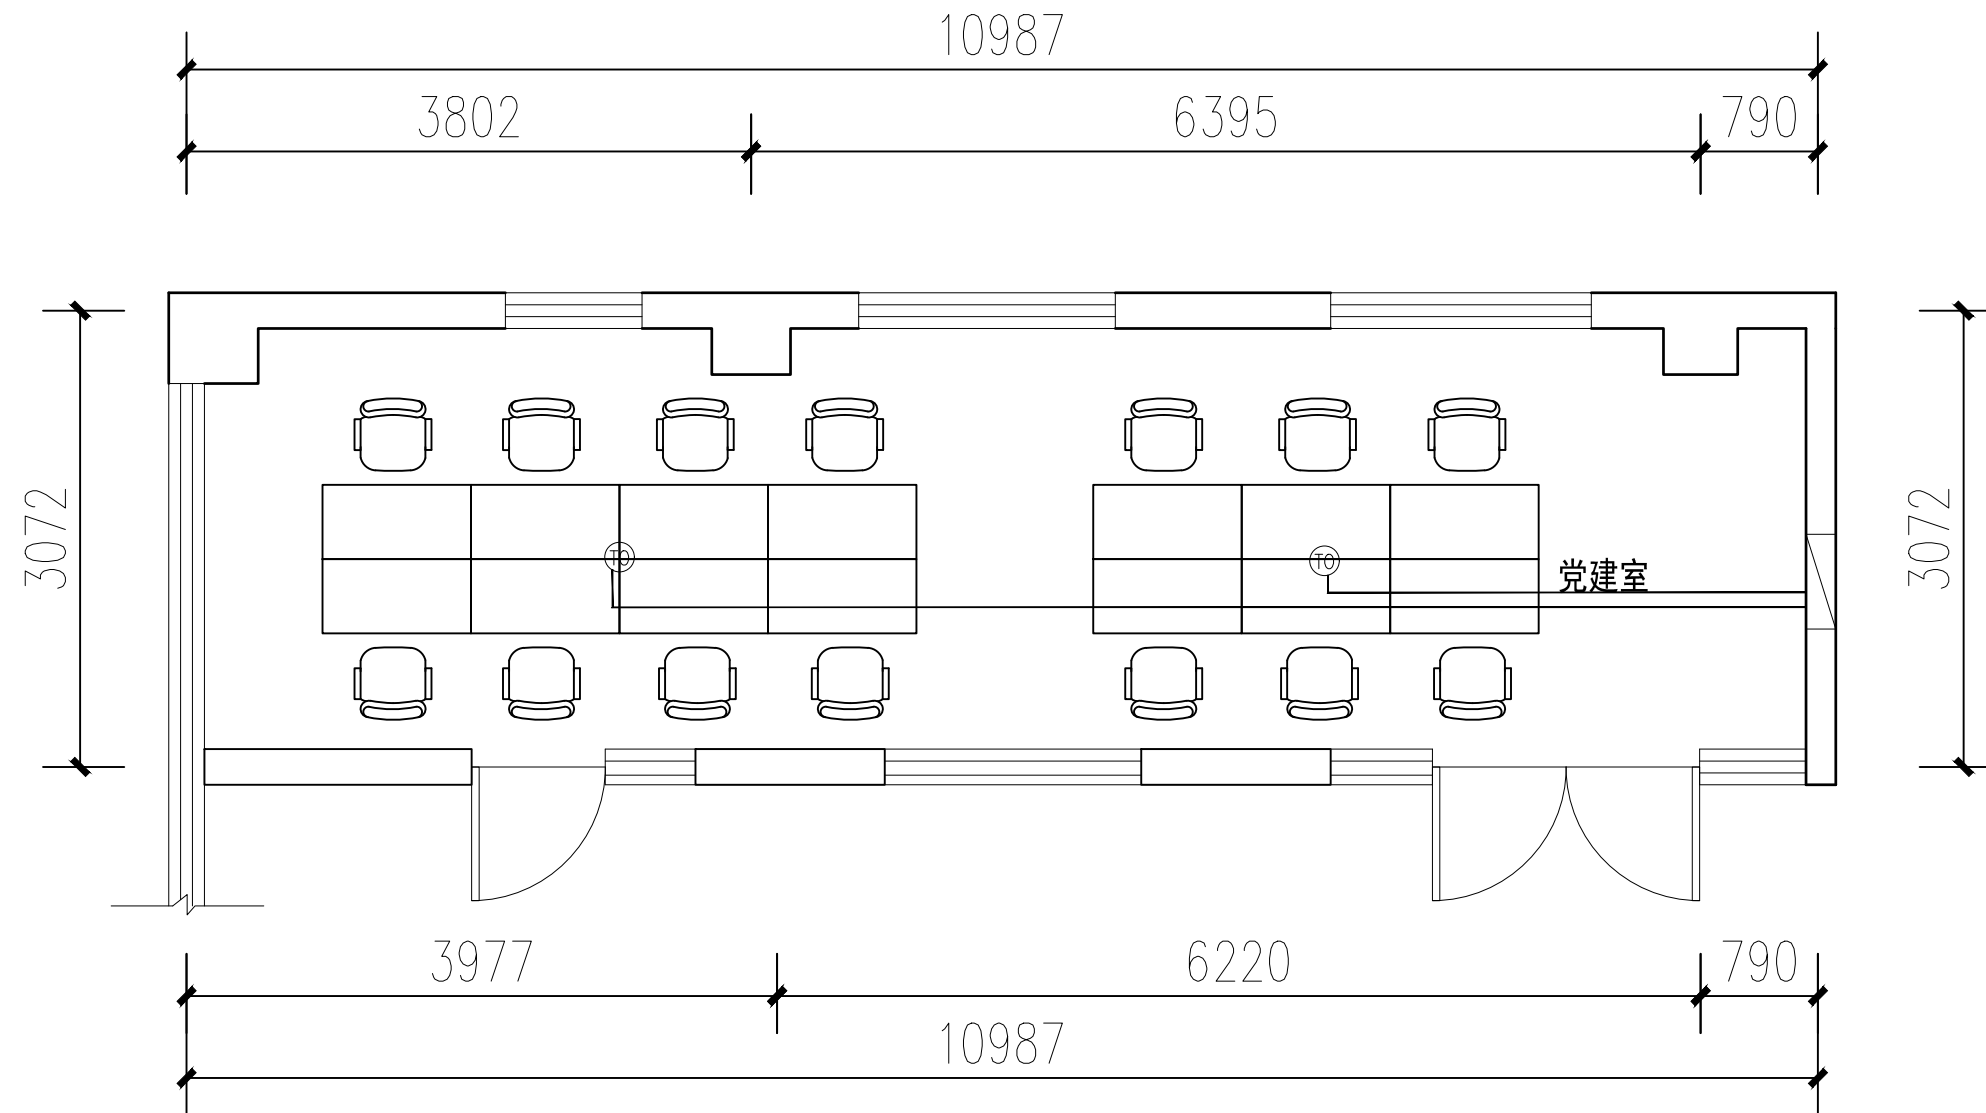

⑩ 网络插座

党建室网络插座图

暖通 HVAC	强电 Electricity	弱电 ELV
建筑 Architecture	结构 Structure	给排水 Plumbing
会签 Confirmed by		

设计单位
DESIGN
INSTITUTE



江苏中镁工程规划设计研究院有限公司
JIANGSU ZHONGMEI ENGINEERING PLANNING
AND DESIGN INSTITUTE CO., LTD

证书
CERTIFICATE

建筑行业(建筑工程)甲级
证书编号: A132051790
市政行业(给排水、道路桥梁、公共交通、燃气热力、环境卫生工程)乙级
风景园林工程专项乙级
证书编号: A232051797

建设单位 Client	
工程名称 Project Name	
子项名称 Sub-Project	
项目编号 Project No.	子项编号 Sub-Project No.
审定 Approved by	
审核 Verified by	
项目负责人 Project manager	
专业负责人 Profession manager	
校对 Checked by	
设计 Designer	
制图 Drawn By	


图纸名称
Drawing Title 党建室01、02、03、04立面图

专业 Discipline	阶段 Stage
版次 Version No.	图号 Drawing No.
比例 Scale	日期 Date


本图须加盖出图签章, 否则一律无效
Invalid Unless Stamped

单位出图专用章 | Stamp of design unit


注册执业专用章 | Stamp of Registration

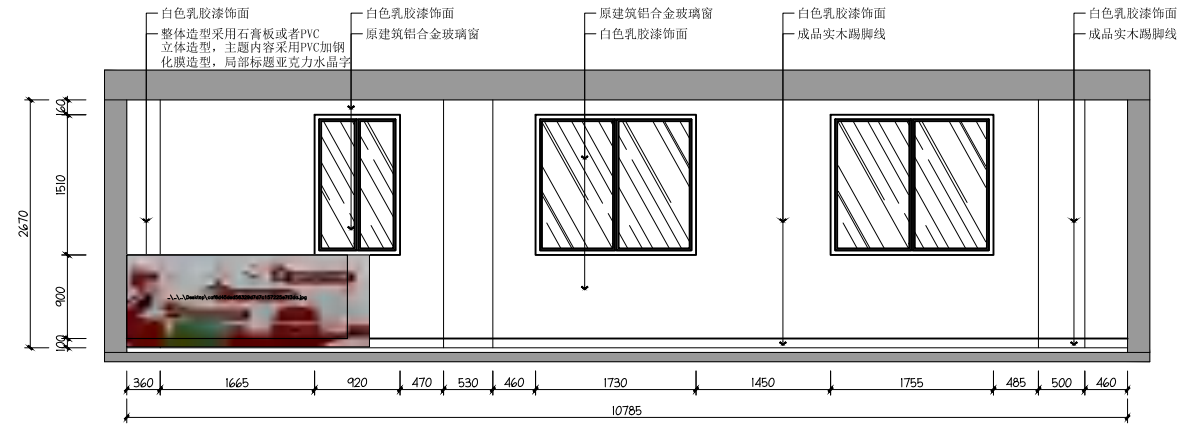


01 党建室01立面图
Scale 1:50

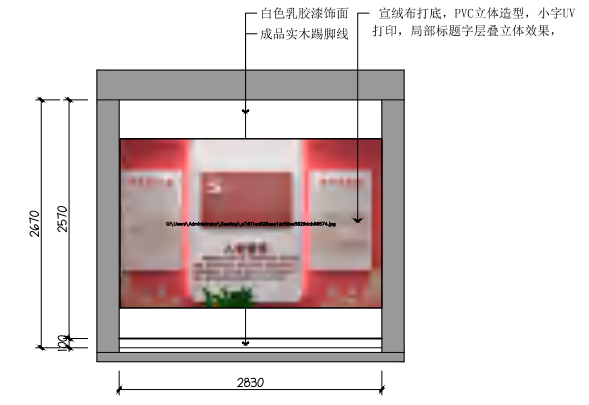

02 党建室02立面图
Scale 1:50

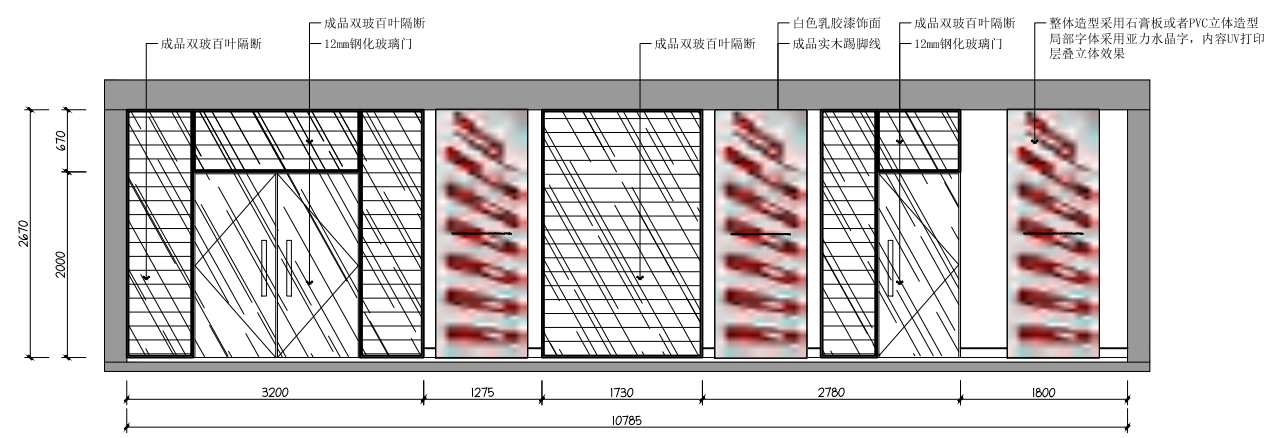

03 党建室03立面图
Scale 1:50

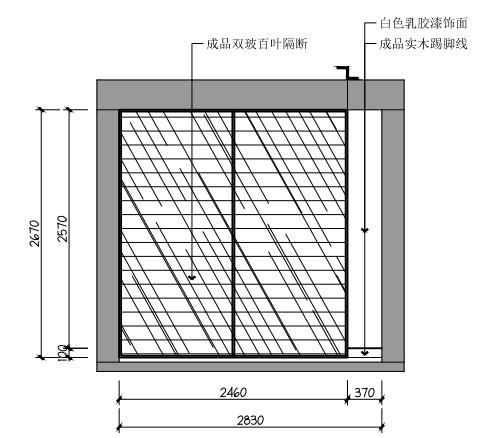

04 党建室04立面图
Scale 1:50

暖通 HVAC	强电 Electricity	弱电 ELV
建筑 Architecture	结构 Structure	给排水 Plumbing
会签 Confirmed by		

设计单位
DESIGN
INSTITUTE



江苏中镁工程规划设计研究院有限公司
JIANGSU ZHONGMEI ENGINEERING PLANNING
AND DESIGN INSTITUTE CO., LTD

证书
CERTIFICATE

建筑行业(建筑工程)甲级
证书编号: A132051790
市政行业(给排水、道路桥梁、公共交通、燃气热力、环境卫生工程)乙级
风景园林工程专项乙级
证书编号: A232051797


建设单位 Client		
工程名称 Project Name		
子项名称 Sub-Project		
项目编号 Project No.		子项编号 Sub-Project No.
审定 Approved by	洪钦	洪钦
审核 Verified by	尹述盛	尹述盛
项目负责人 Project manager	尹述盛	尹述盛
专业负责人 Profession manager	尹述盛	尹述盛
校对 Checked by	王锐	王锐
设计 Designer	张雁	张雁
制图 Drawn By	张雁	张雁

图纸名称 Drawing Title	党建室节点图		
专业 Discipline		阶段 Stage	
版次 Version No.		图号 Drawing No.	06
比例 Scale		日期 Date	

本图须加盖出图签章, 否则一律无效
Invalid Unless Stamped

单位出图专用章 | Stamp of design unit

注册执业专用章 | Stamp of Registration

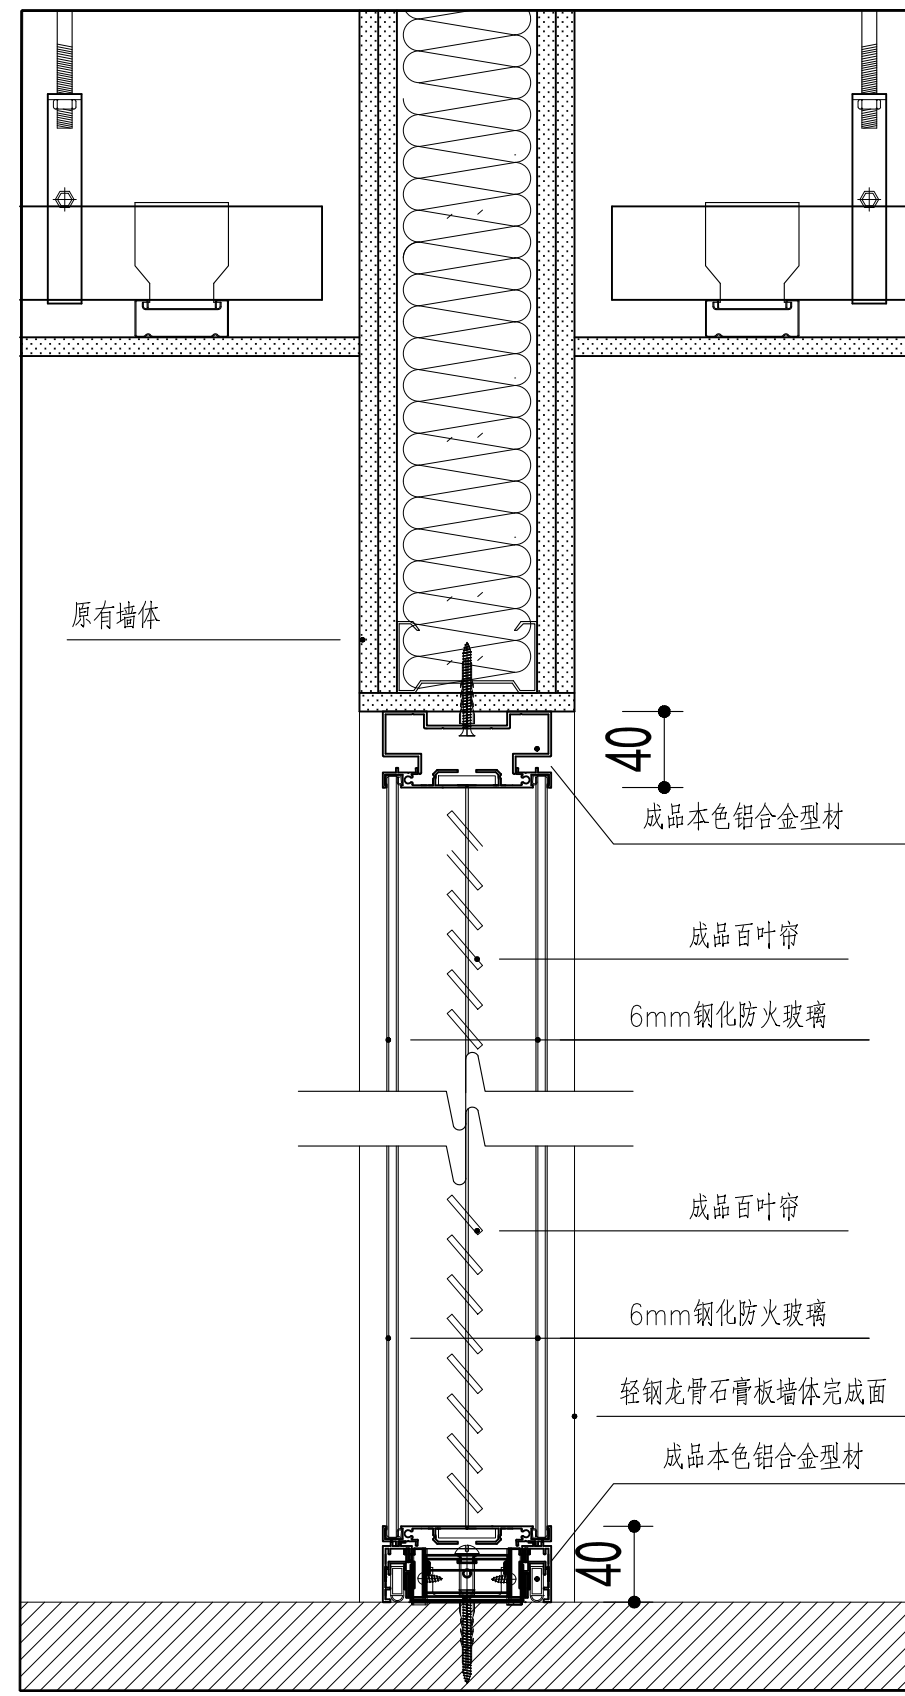

玻璃隔断节点图

暖通 HVAC	强电 Electricity	弱电 ELV
建筑 Architecture	结构 Structure	给排水 Plumbing
会签 Confirmed by		

设计单位
DESIGN
INSTITUTE



江苏中铁工程规划设计研究院有限公司
JIANGSU ZHONGMEI ENGINEERING PLANNING
AND DESIGN INSTITUTE CO., LTD

证书
CERTIFICATE

建筑行业(建筑工程)甲级
证书编号: A132051790
市政行业(给排水、道路桥梁、公共交通、燃气热力、环境卫生工程)乙级
风景园林工程专项乙级
证书编号: A232051797


建设单位 Client		
工程名称 Project Name		
子项名称 Sub-Project		
项目编号 Project No.	子项编号 Sub-Project No.	
审定 Approved by	洪钦	洪钦
审核 Verified by	尹述盛	尹述盛
项目负责人 Project manager	尹述盛	尹述盛
专业负责人 Profession manager	尹述盛	尹述盛
校对 Checked by	王锐	王锐
设计 Designer	张雁	张雁
制图 Drawn By	张雁	张雁

图纸名称 Drawing Title	实验室一楼平面布置图	
专业 Discipline	阶段 Stage	
版次 Version No.	图号 Drawing No.	06
比例 Scale	日期 Date	

本图须加盖出图签章, 否则一律无效
Invalid Unless Stamped

单位出图专用章 | Stamp of design unit

注册执业专用章 | Stamp of Registration

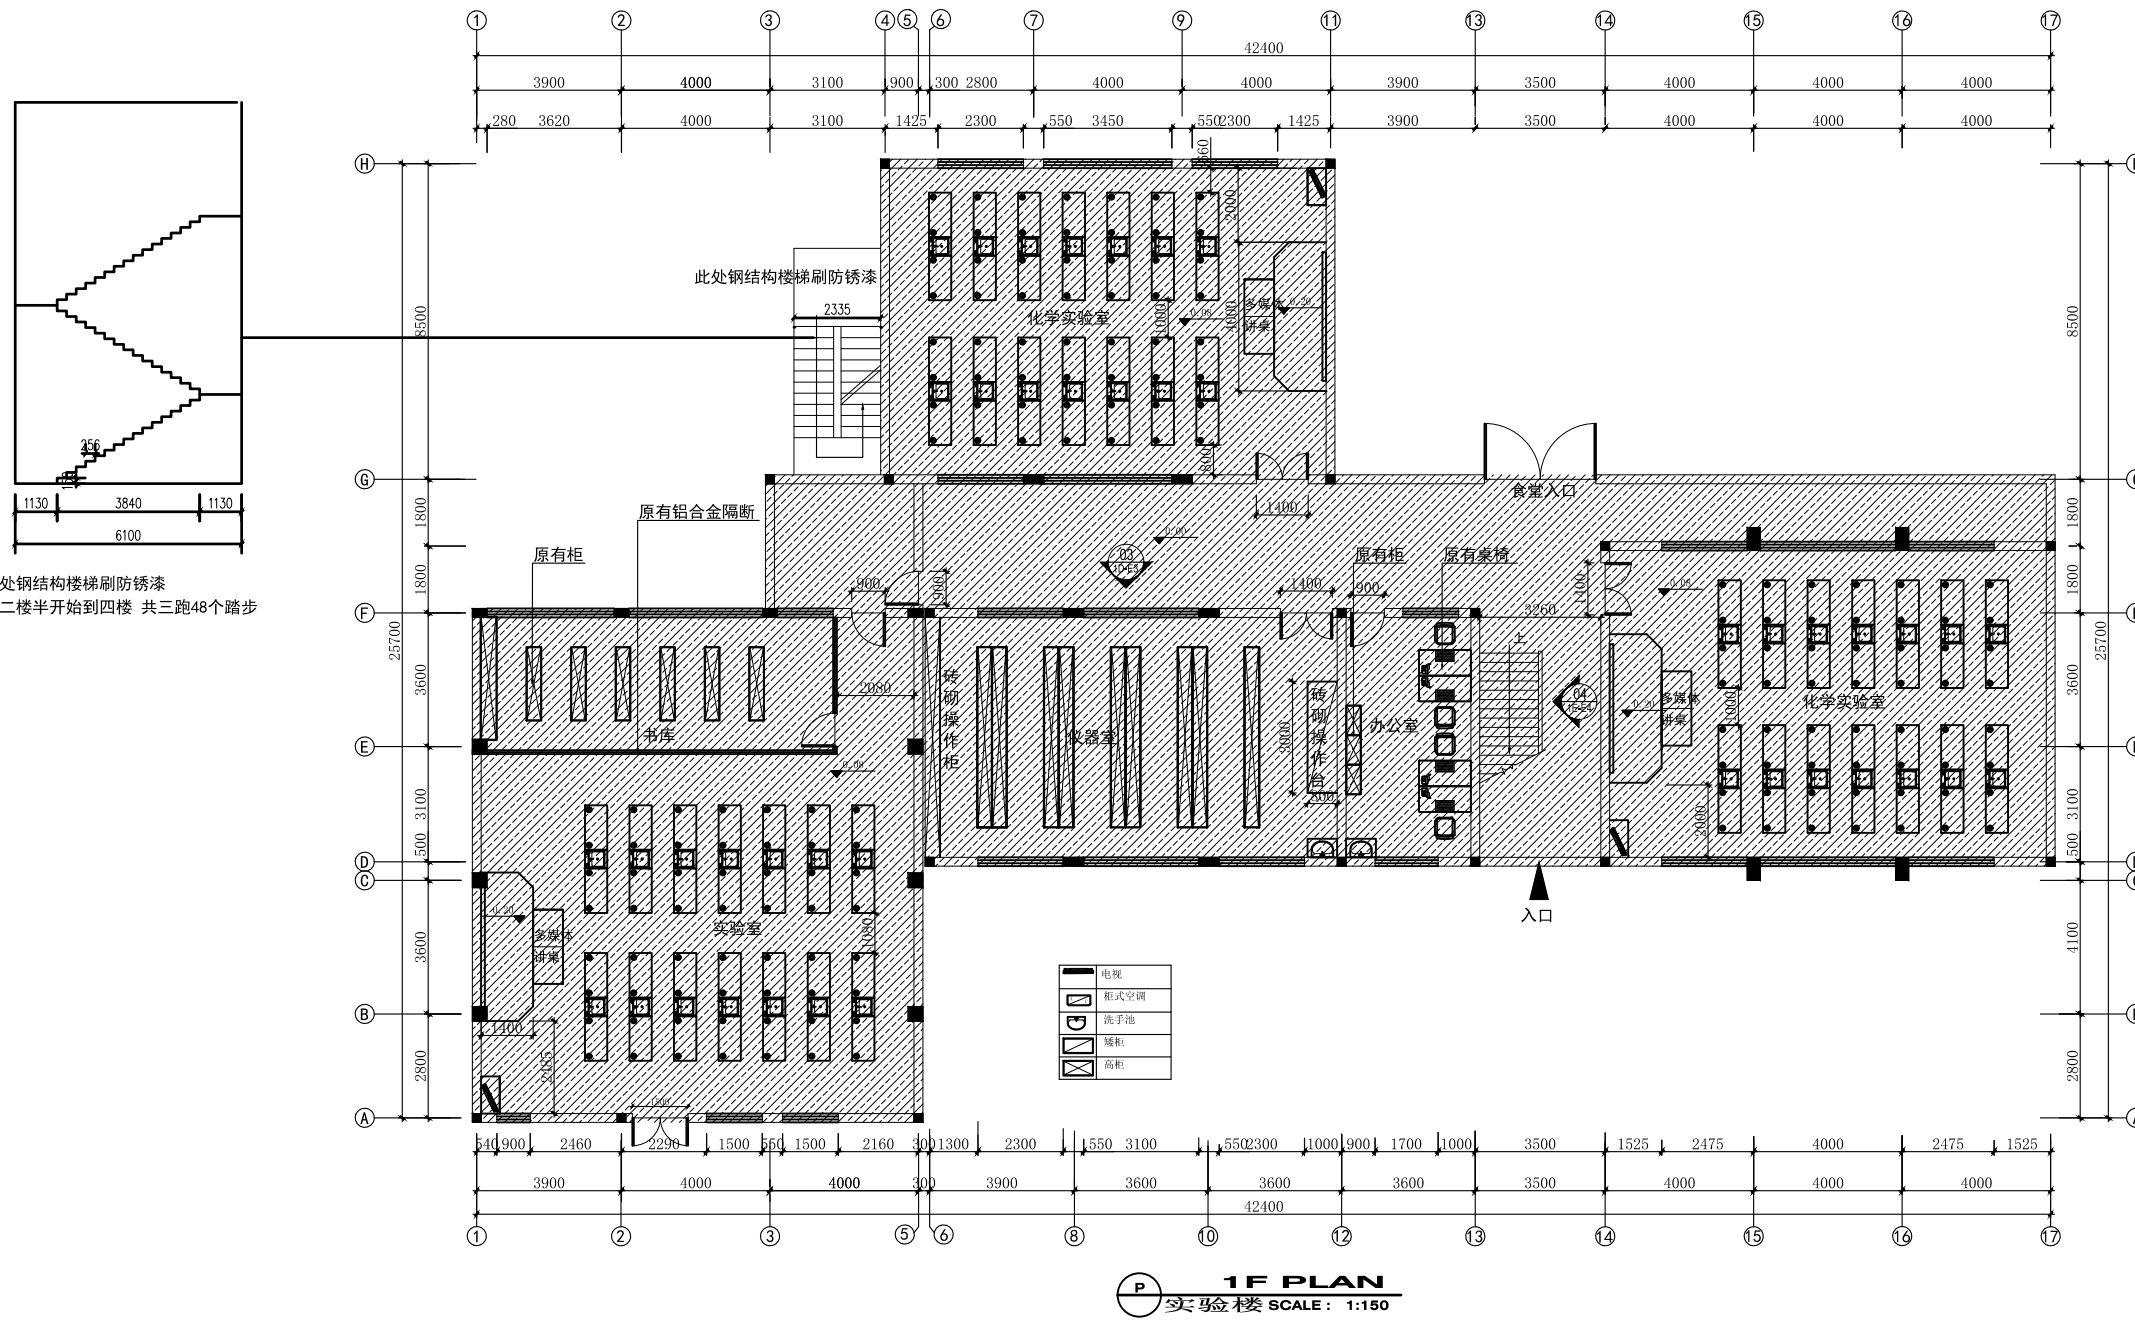

此处钢结构楼梯刷防锈漆
从二楼半开始到四楼 共三跑48个踏步

实验楼楼顶的防水修复

暖通 HVAC	强电 Electricity	弱电 ELV
建筑 Architecture	结构 Structure	给排水 Plumbing
会签 Confirmed by		

设计单位
DESIGN
INSTITUTE




江苏中镁工程规划设计研究院有限公司
JIANGSU ZHONGMEI ENGINEERING PLANNING
AND DESIGN INSTITUTE CO., LTD

证书
CERTIFICATE

建筑行业(建筑工程)甲级
证书编号: A132051790
市政行业(给排水、道路桥梁、公共交通、燃气热力、环境卫生工程)乙级
风景园林工程专项乙级
证书编号: A232051797

建设单位 Client		
工程名称 Project Name		
子项目名称 Sub-Project		
项目编号 Project No.	子项目编号 Sub-Project No.	
审定 Approved by	洪钦	洪钦
审核 Verified by	尹述盛	尹述盛
项目负责人 Project manager	尹述盛	尹述盛
专业负责人 Profession manager	尹述盛	尹述盛
校对 Checked by	王锐	王锐
设计 Designer	张雁	张雁
制图 Drawn By	张雁	张雁

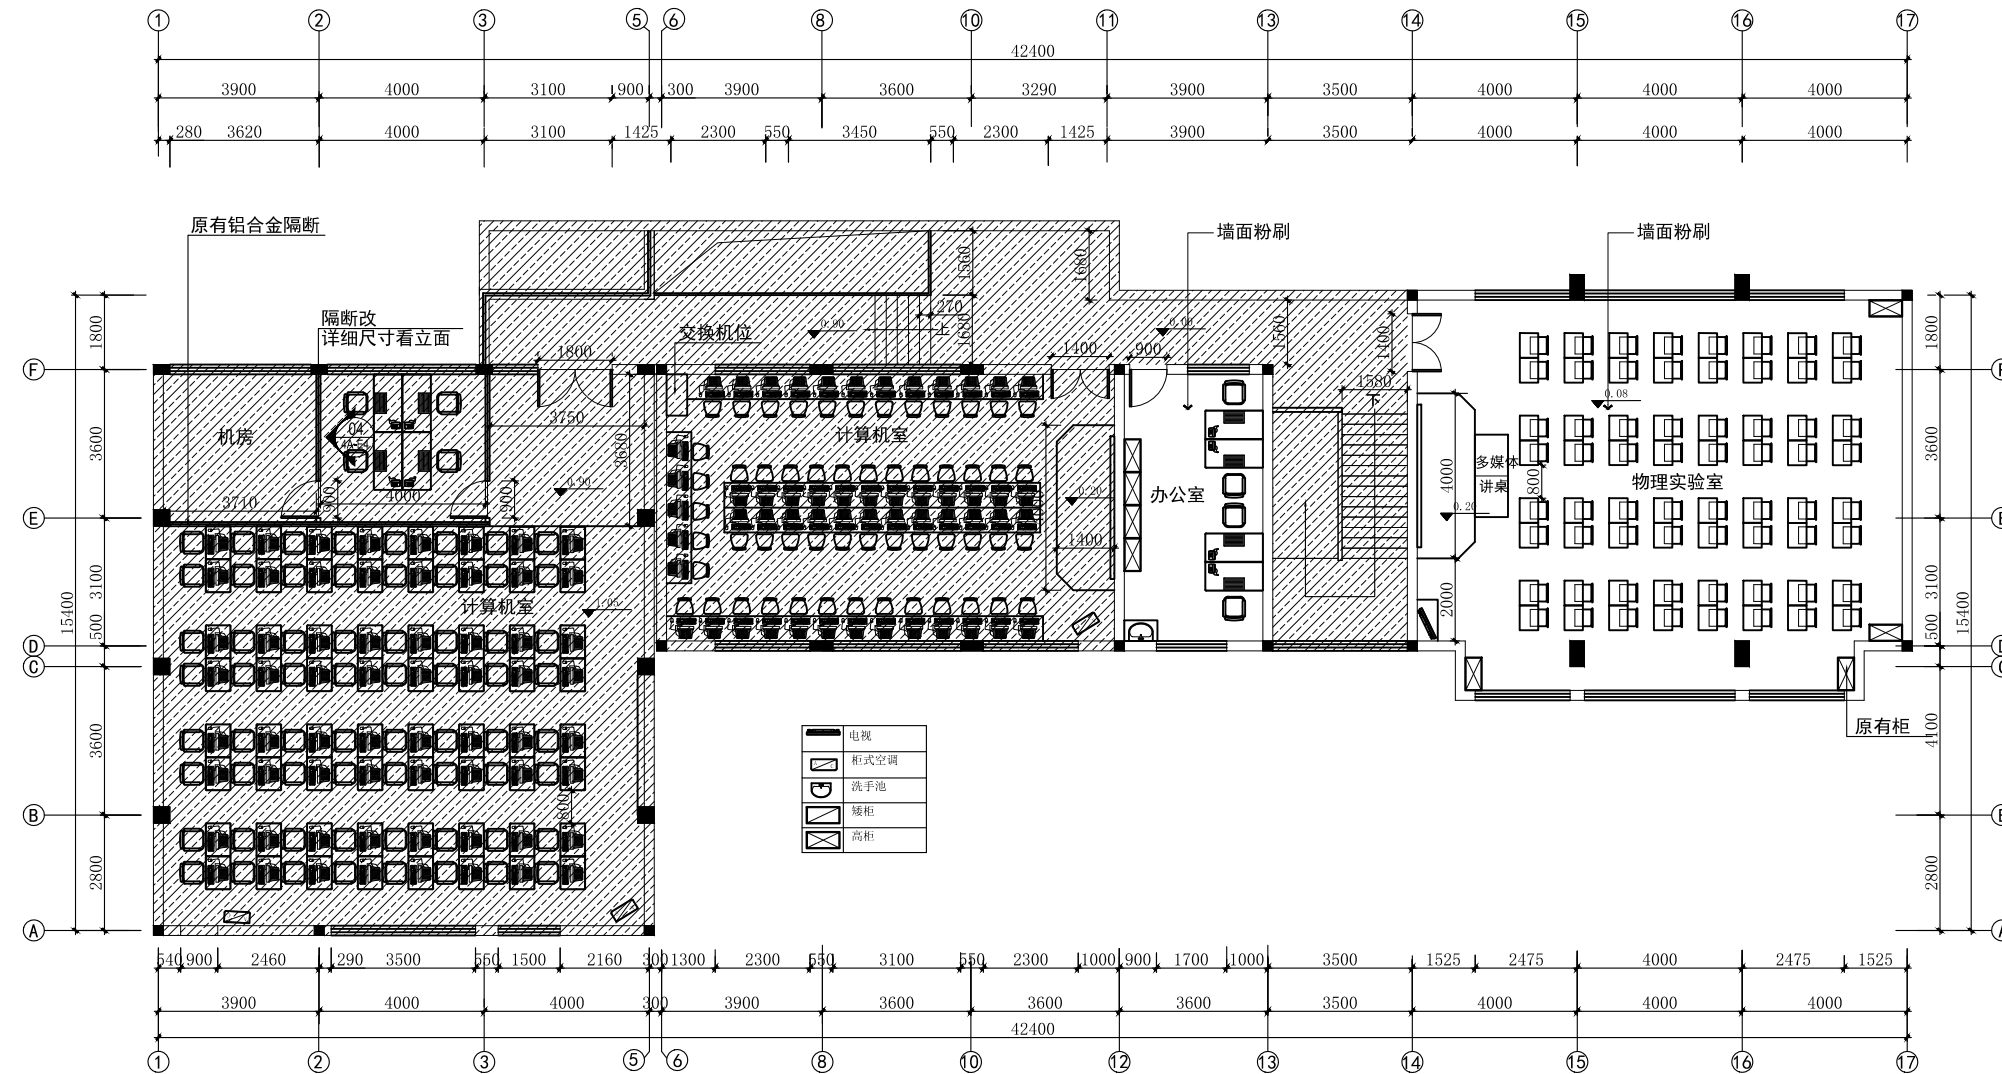

4F PLAN
实验楼 SCALE: 1:150

暖通 HVAC	强电 Electricity	弱电 ELV
建筑 Architecture	结构 Structure	给排水 Plumbing
会签 Confirmed by		

图纸名称 Drawing Title	实验室四楼平面布置图		
专业 Discipline	阶段 Stage		
版次 Version No.	图号 Drawing No.	06	
比例 Scale	日期 Date		

本图须加盖出图签章, 否则一律无效
Invalid Unless Stamped

单位出图专用章 | Stamp of design unit

注册执业专用章 | Stamp of Registration

设计单位
DESIGN
INSTITUTE



江苏中镁工程规划设计研究院有限公司
JIANGSU ZHONGMEI ENGINEERING PLANNING
AND DESIGN INSTITUTE CO., LTD

证书
CERTIFICATE

建筑行业(建筑工程)甲级
证书编号: A132051790
市政行业(给排水、道路桥梁、公共交通、燃气热力、环境卫生工程)乙级
风景园林工程专项乙级
证书编号: A232051797


建设单位 Client			
工程名称 Project Name			
子项名称 Sub-Project			
项目编号 Project No.		子项编号 Sub-Project No.	
审定 Approved by	洪钦	洪钦	
审核 Verified by	尹述盛	尹述盛	
项目负责人 Project manager	尹述盛	尹述盛	
专业负责人 Profession manager	尹述盛	尹述盛	
校对 Checked by	王锐	王锐	
设计 Designer	张雁	张雁	
制图 Drawn By	张雁	张雁	

图纸名称 Drawing Title			
专业 Discipline		阶段 Stage	
版次 Version No.		图号 Drawing No.	06
比例 Scale		日期 Date	

本图须加盖出图签章, 否则一律无效
Invalid Unless Stamped

单位出图专用章 | Stamp of design unit

注册执业专用章 | Stamp of Registration

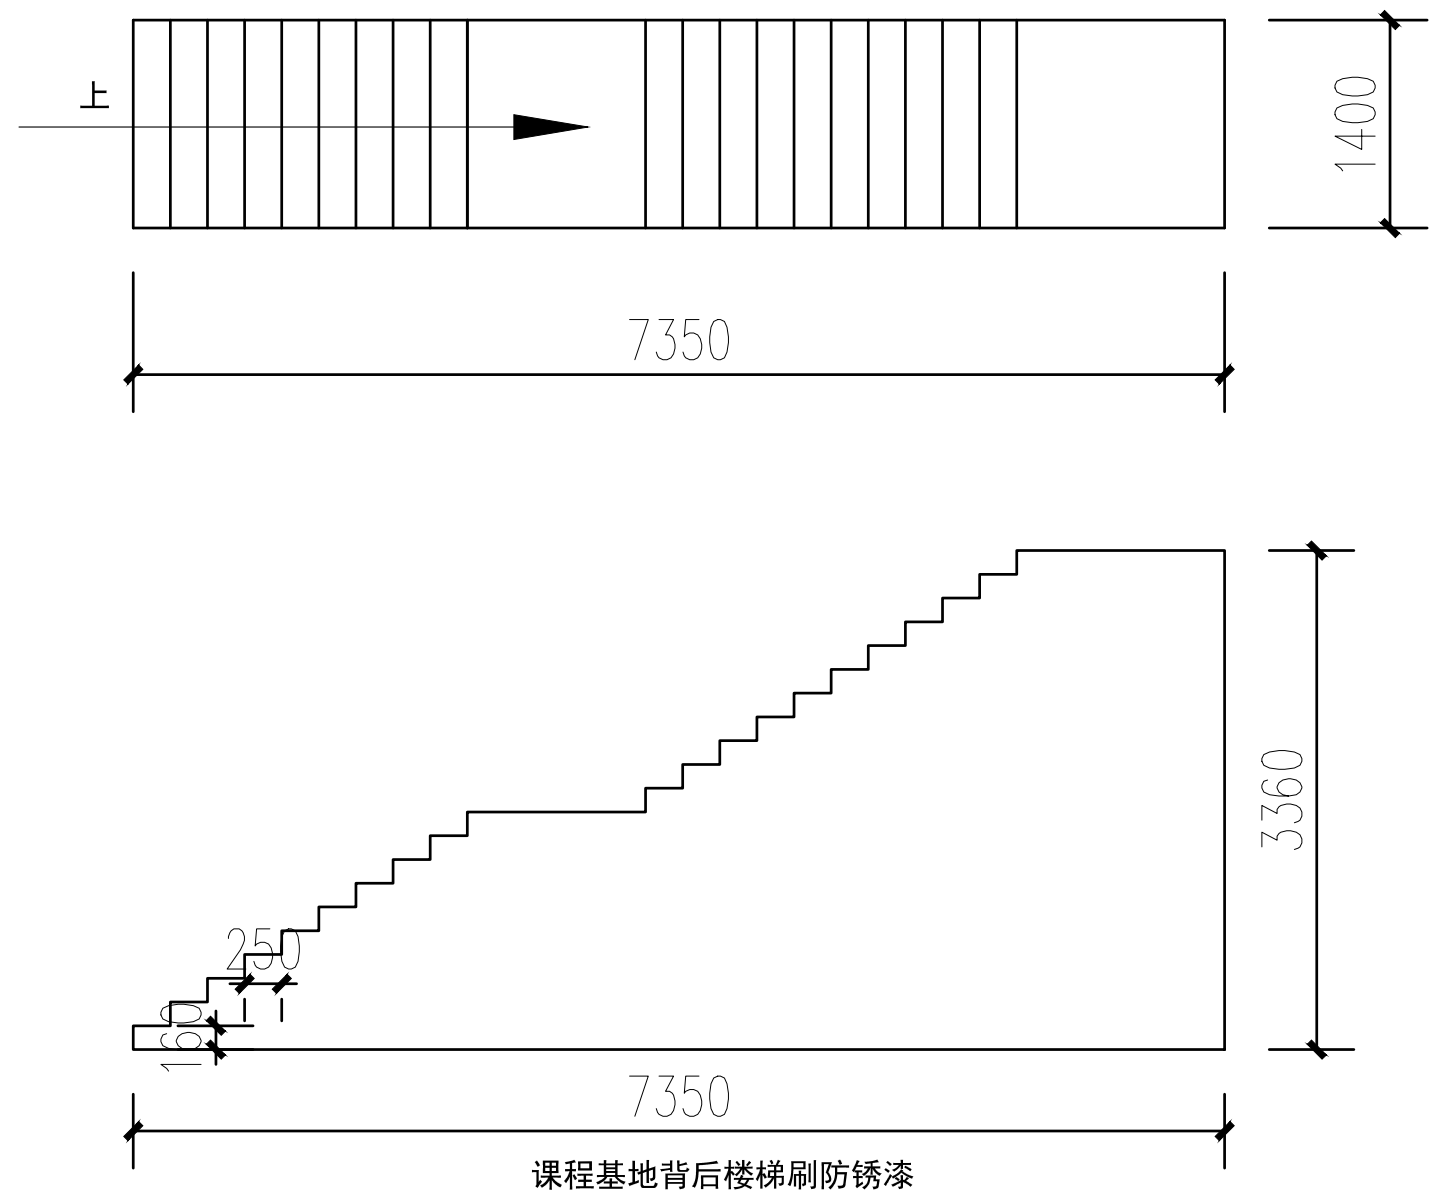

暖通 HVAC	强电 Electricity	弱电 ELV
建筑 Architecture	结构 Structure	给排水 Plumbing
会签 Confirmed by		