


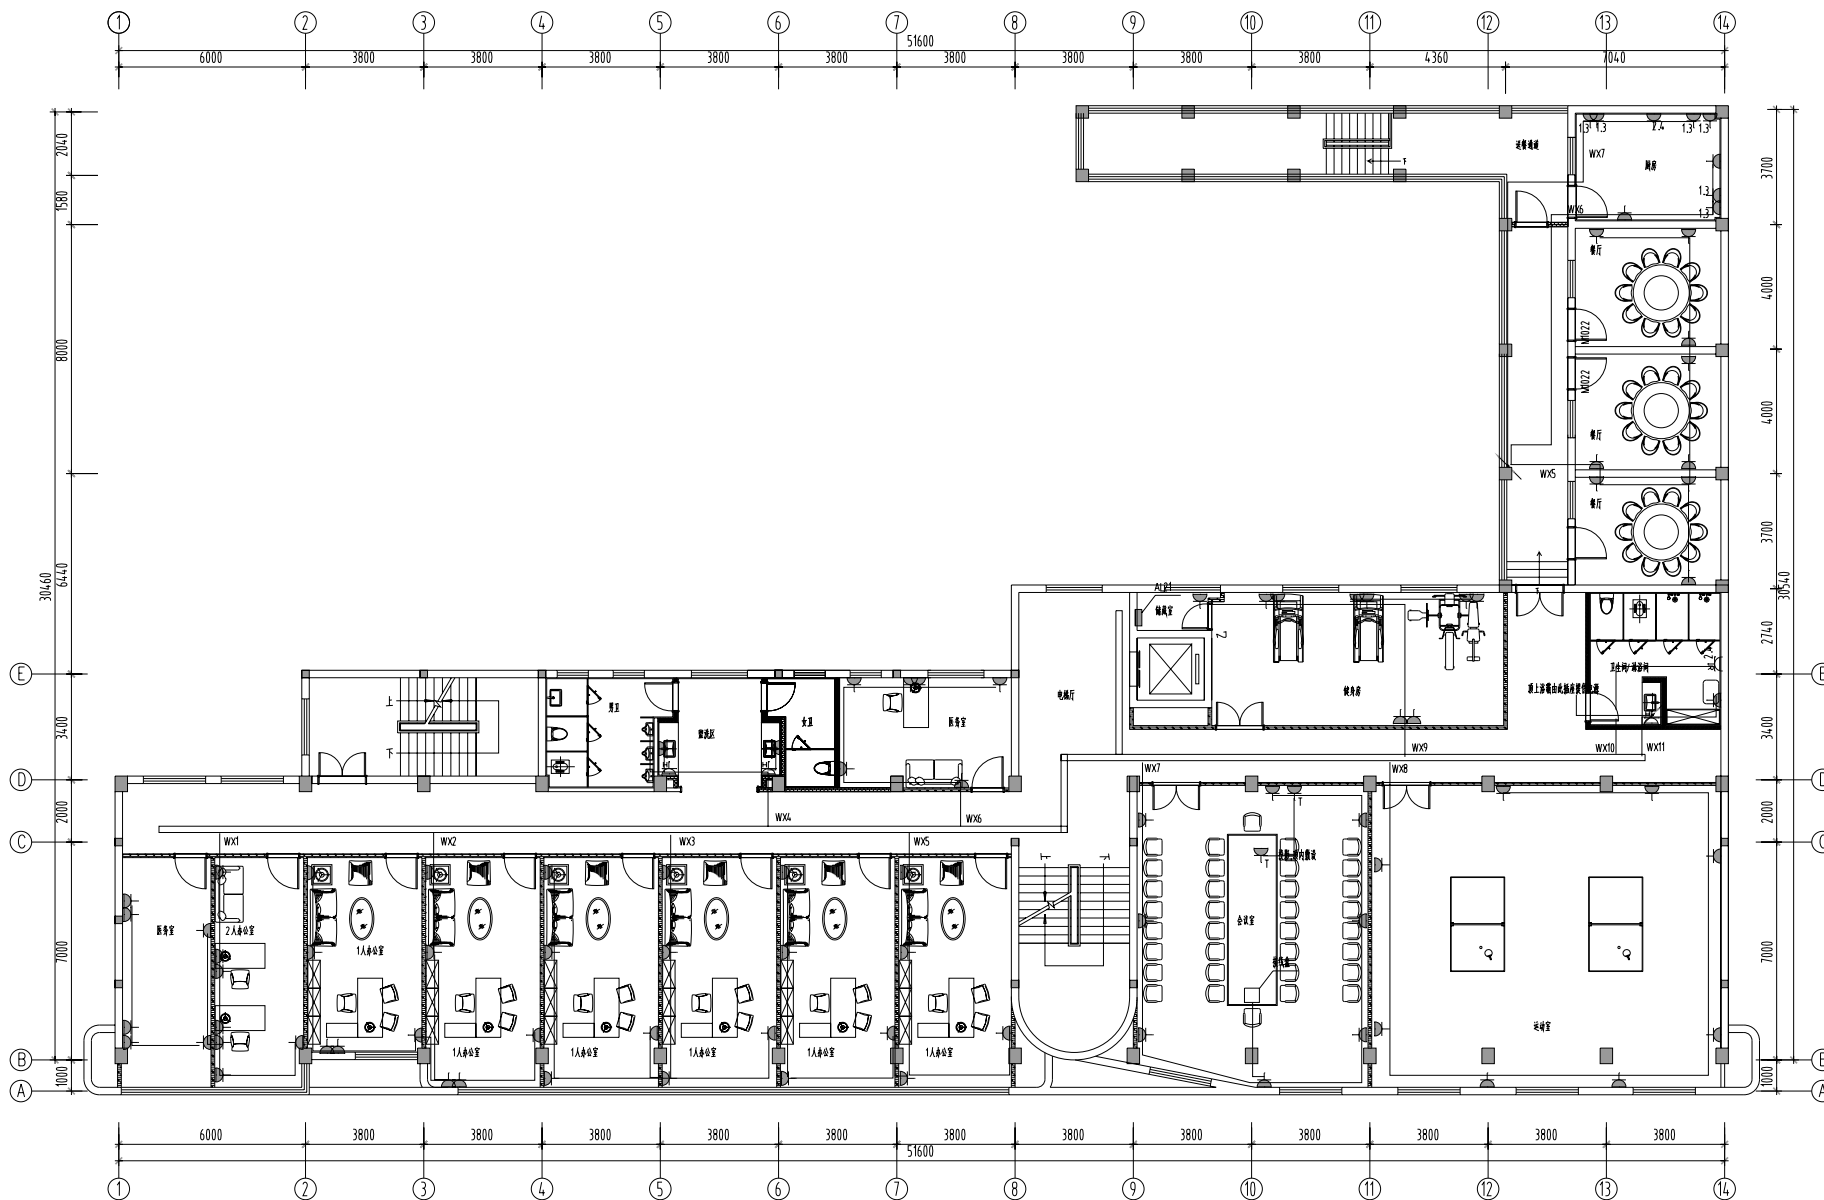

二层插座平面图

S:1/170

附注
DESCRIPTIONS



中远设计

中远设计有限公司

Zhongyuan Yatai Architectural Design Co., Ltd.

工程设计师

注册建筑师(建筑工程)等级: A2130034.16

注册结构工程师(乙级): (乙级) 注册: (16204-8) 号

注册给排水(暖通工程)乙级: A2130034.16

会签

专业	姓名	日期
建筑	张山峰	
结构	李洋	
暖通	张美丽	
电气	张正中	

加图章处

STAMP AREA

审定	张山峰	张山峰
审核	李洋	李洋
专业审核	李洋	李洋
CHEF ENCL.	李洋	李洋
审核	张美丽	张美丽
CHECKED BY	张正中	张正中
设计	李洋	李洋
DESIGNED BY	李洋	李洋

工程名称

CONSTRUCTION

工程名称

PROJECT


工程名称

TITLE

工程名称

二层的插座平面图

图例	图例	图例	图例
图例	图例	图例	图例
图例	图例	图例	图例
图例	图例	图例	图例

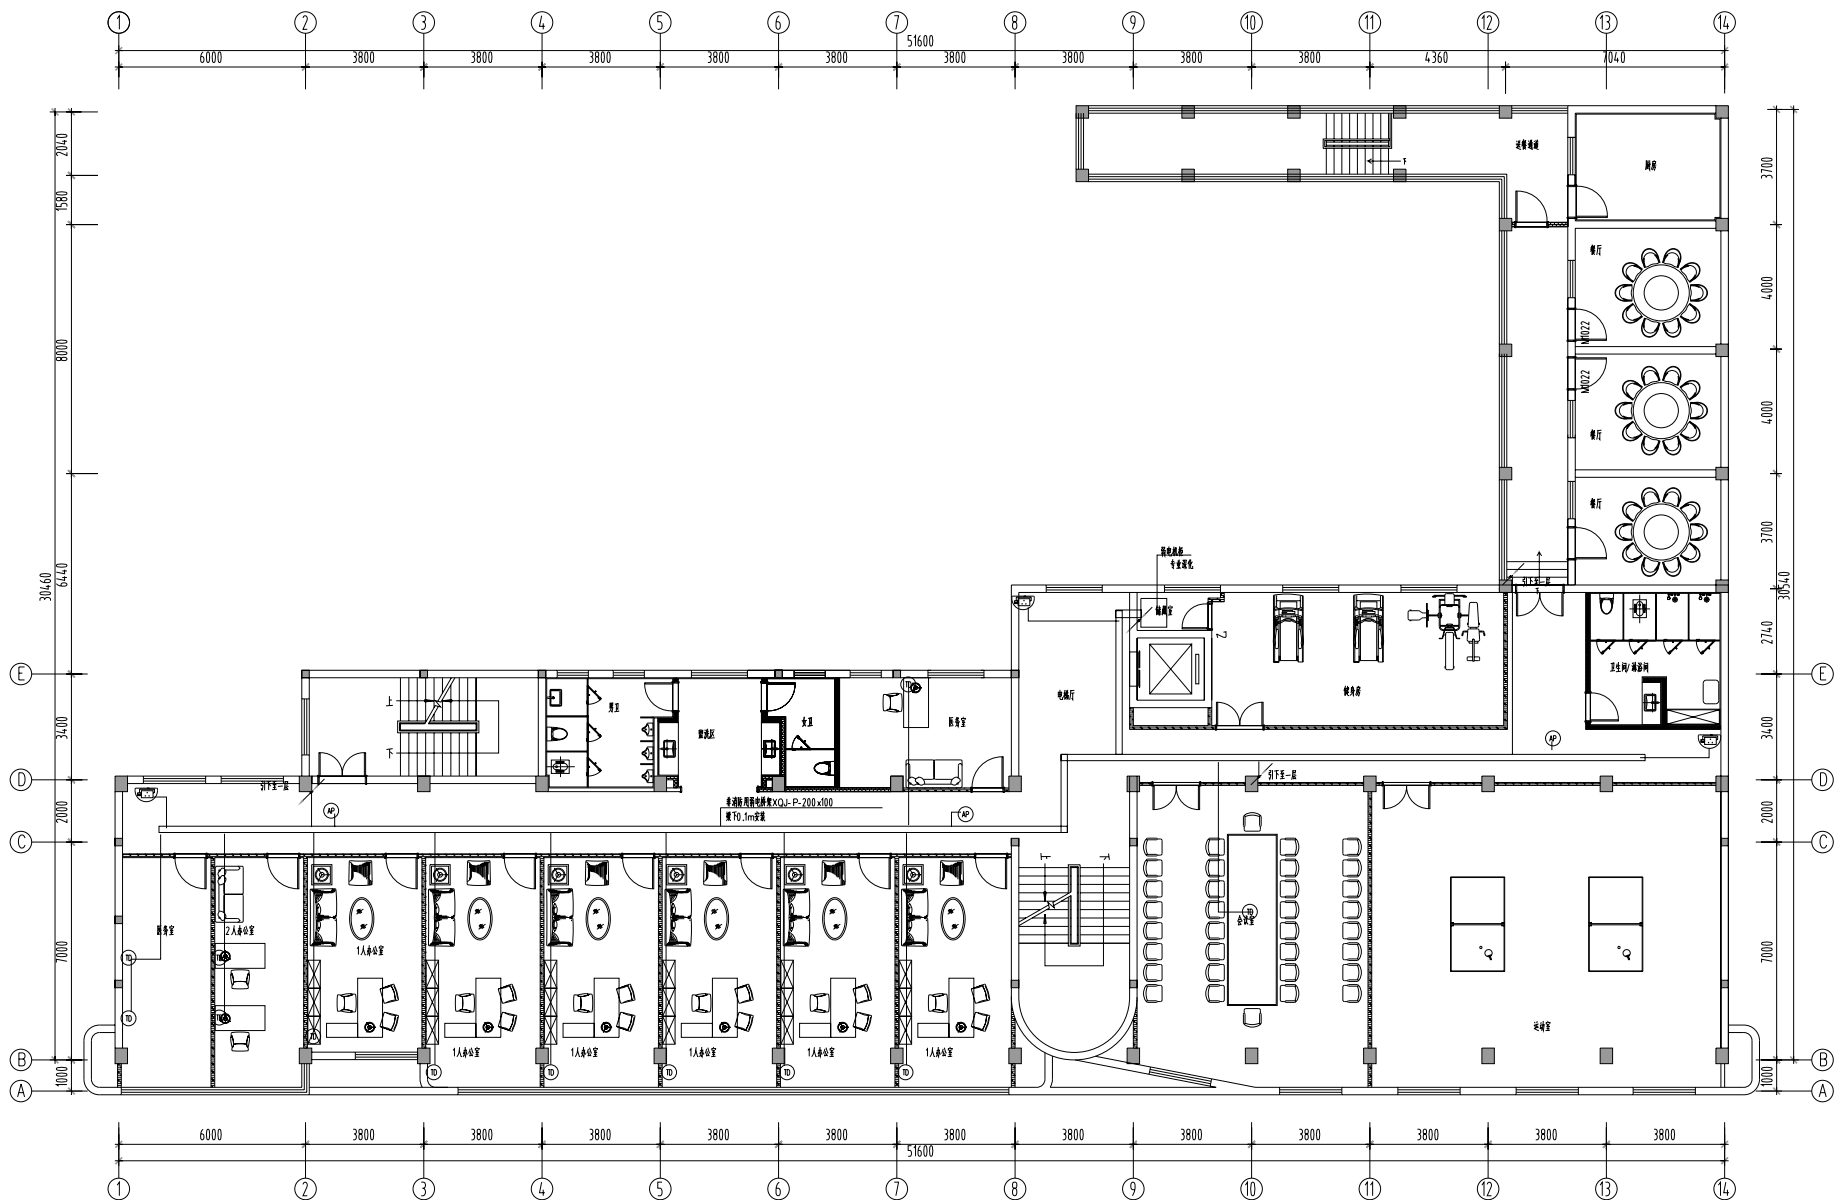

二层弱电平面图

S:1/170

附注
DESCRIPTIONS

中远设计
中远建筑设计有限公司
Zhongyuan Yatai Architectural Design Co., Ltd.

工程设计证书
A51300334.16
A21300334.16

资质等级(建筑工程)甲级
资质等级(人防工程)乙级
资质等级(人防工程)乙级

合 署 COORDINATION			
设 计		审 核	
建 筑		电 气	
结 构		暖 通	

加盖图章处
STAMP AREA


审 定 APPROVED BY	张山峰	张山峰
项目组长 CAPTAIN	李 萍	李 萍
专业负责人 CHIEF ENCL.	李 萍	李 萍
审 核 EXAMINED BY	张美丽	张美丽
校 对 CHECKED BY	张正中	张正中
注 记 DESIGNED BY	李 萍	李 萍

建设单位
CONSTRUCTION

工程名称
PROJECT

工程名称
PROJECT

图 名 TITLE	二层弱电平面图		
图 例 DRAWING TYPE	装 饰	图 号 DRAWING NO.	DS-13
版 本 号 EDITION NO.	A	日 期 DATE	2026.03
工 程 号 PROJECT NO.		比 例 SCALE	

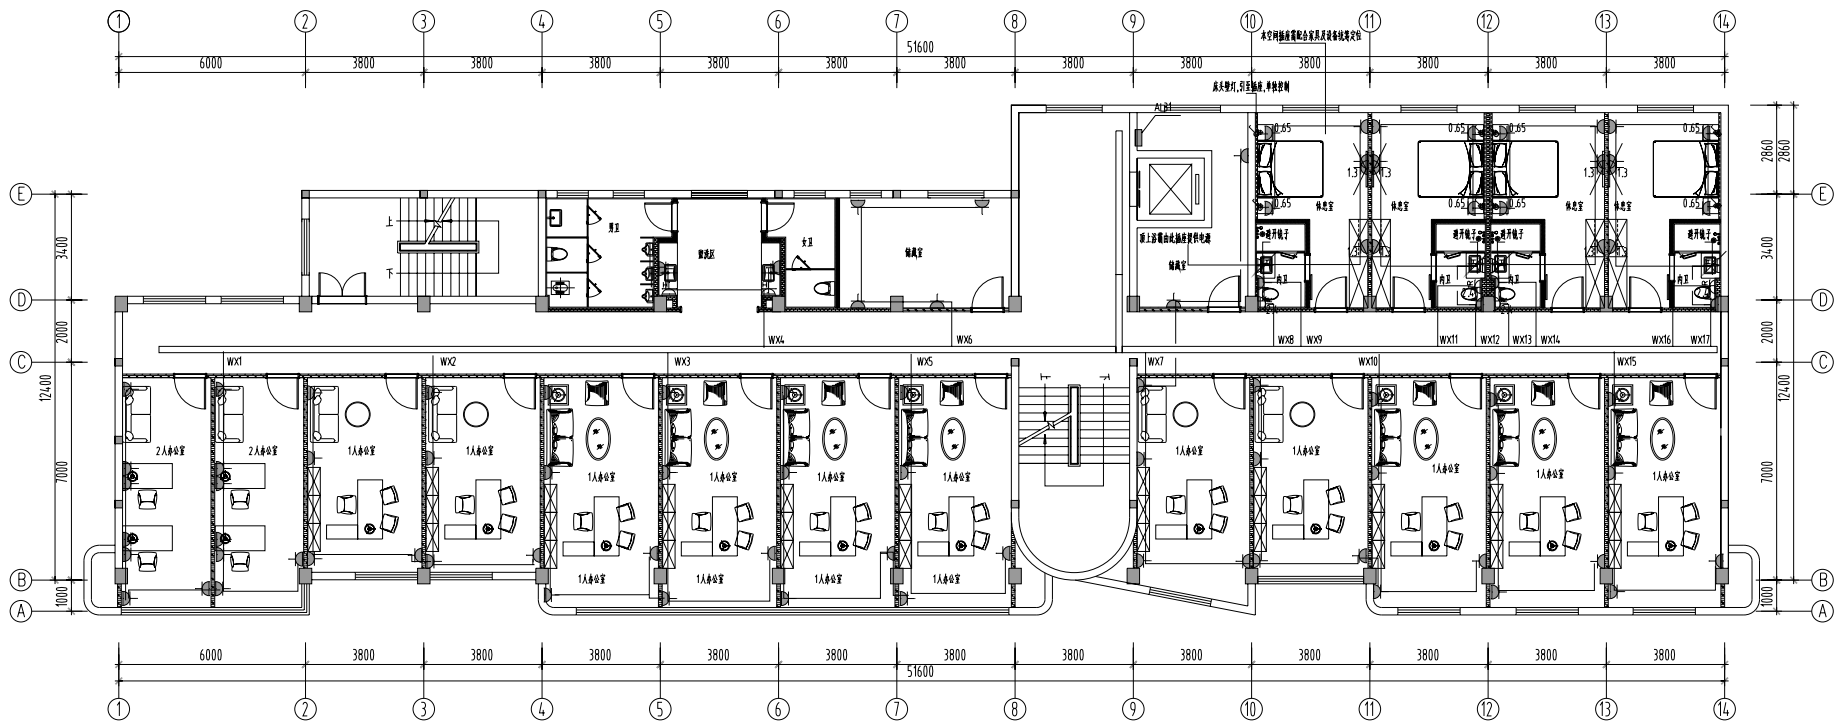

附注
DESCRIPTIONS



中远设计

中远建筑设计有限公司
Zhongyuan Yatai Architectural Design Co., Ltd.

工程编号

建筑专业(暖通工程)审核 A21300334.16
暖通专业审核(乙级)(第1版)施编 A21300334.16
暖通专业(暖通工程)乙编 A21300334.16

会签

COORDINATION

专业	暖通
暖通	电气
结构	暖通


加签面积

STAMP AREA

审定 APPROVED BY	张山峰	张山峰
项目经理 CAPTAIN	李萍	李萍
专业审核 CHIEF ENCL.	李萍	李萍
审核 EXAMINED BY	张美丽	张美丽
检查 CHECKED BY	张正中	张正中
设计 DESIGNED BY	李萍	李萍
建设单位 CONSTRUCTION	人人堂内装装修设计	
项目名称 TITLE	三层插座平面图	
图例 DRAWING TYPE	装修	图号 DS-8
版本号 EDITION NO.	A	日期 2026.03
工程号 PROJECT NO.		比例

三层插座平面图

S:1/170

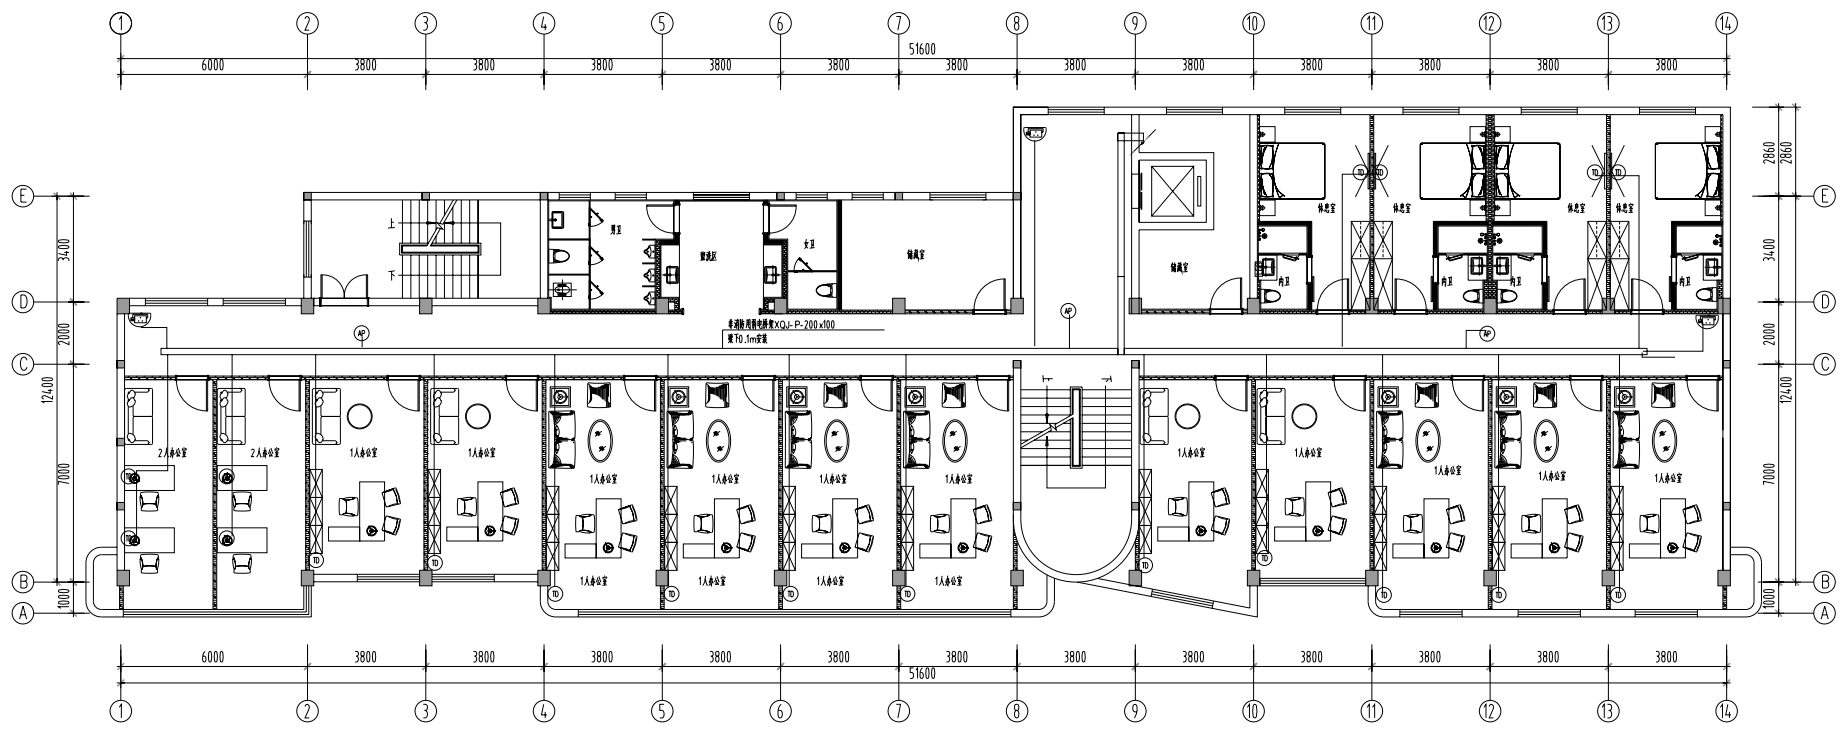

三层弱电平面图

S:1/170

附注
DESCRIPTIONS



中远设计
中远雅泰设计有限公司
Zhongyuan Yatai Architectural Design Co., Ltd.

工程设计证书
房屋设计类(建筑工程)甲级 A5130034.16
装饰设计类(乙级)(第)项 A213004.8 号
房屋设计类(建筑工程)乙级 A2130034.16

会 签	
COORDINATION	
设 计	修 改
建 筑	电 气
结 构	暖 通

加 盖 图 章
STAMP AREA

审 定 APPROVED BY	张山峰	张山峰
项目负责 CAPTAIN	李 洋	李 洋
专业负责 CHIEF ENCL.	李 洋	李 洋
审 核 EXAMINED BY	张美丽	张美丽
检 查 CHECKED BY	张正中	张正中
设 计 DESIGNED BY	李 洋	李 洋

建设单位 CONSTRUCTION	
工程名称 PROJECT	人大室内环境提升
图 名 TITLE	三层弱电平面图

图 号 DRAWING NO.	装 饰	图 号 DRAWING NO.	DS-14
版本号 EDITION NO.	A	日 期 DATE	2026.03
工 程 号 PROJECT NO.		比 例 SCALE	