

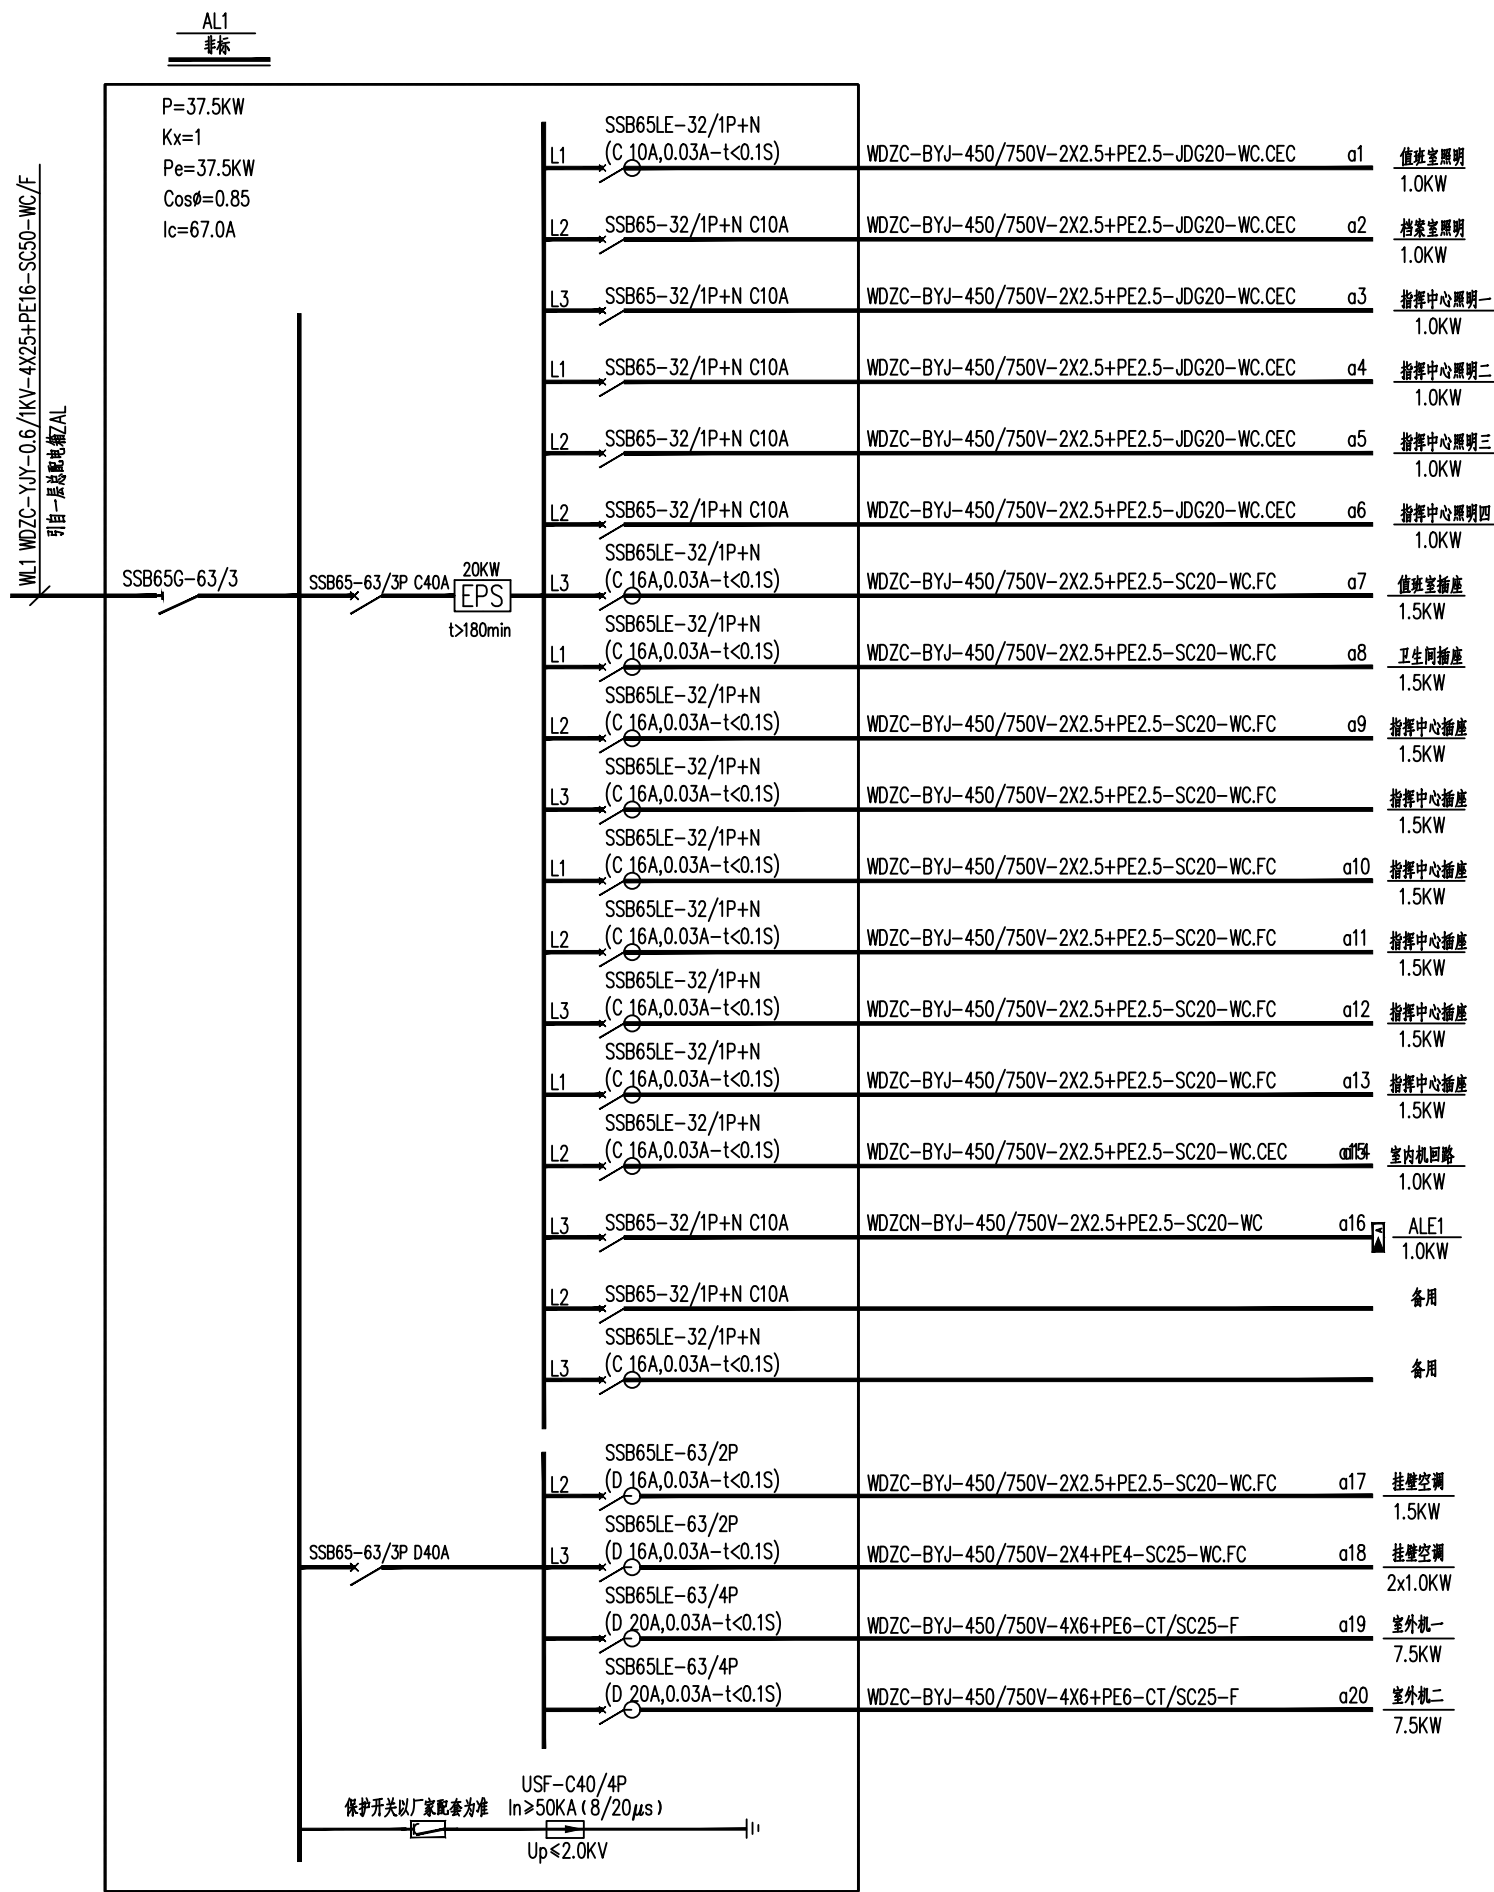


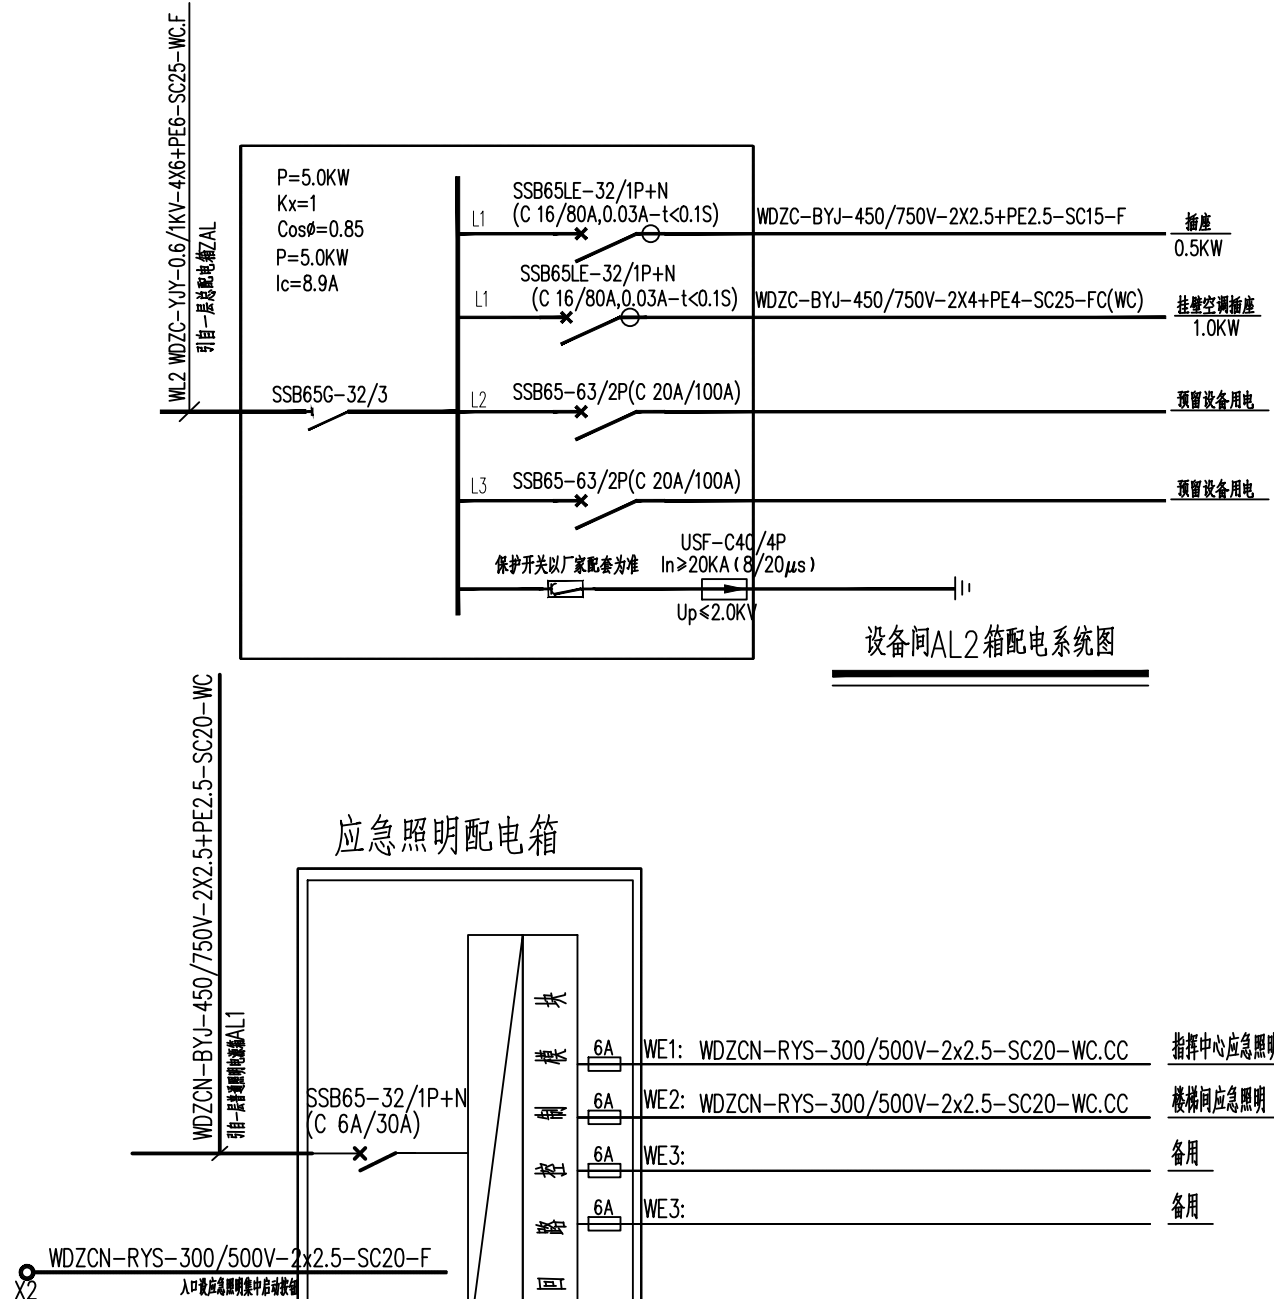

一层照明配电箱AL1 配电系统图

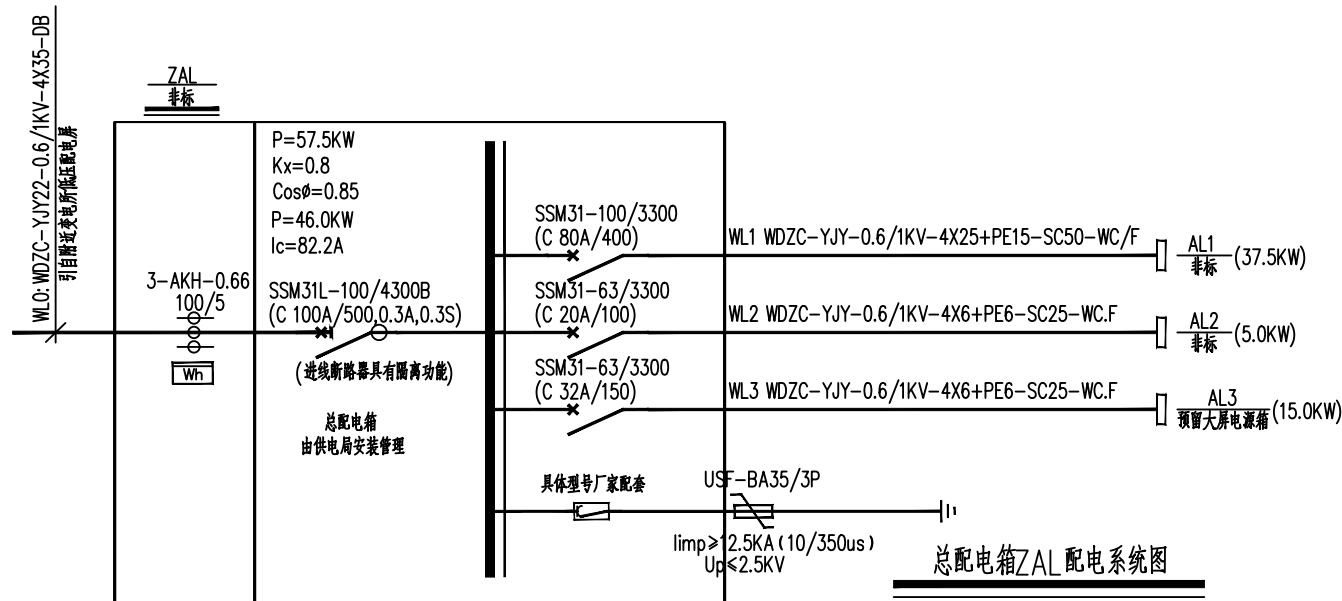

会签	COOPERATIVE SIGNATURE
专业	会签人
建筑	
结构	
给排水	
暖通	
电气	
总图	

修改阶段	MODIFICATION STAGE	
序号	内容简要说明	日期

备注	REMARK
本图未加盖我院设计出图专用章者无效	

备注	REMARK
本图未加盖我院设计出图专用章者无效	


设计阶段		DESIGN STAGE		
方案	初设	交通	园林	地震
●				
人防	消防	报建	招标	施工

合作设计单位	CO-OPERATED WITH
业主名称	CLIENT TITLE
项目名称	PROJECT TITLE
子项名称	SUBITEM TITLE

图纸名称	DRAWING TITLE
系统图	

项目编号	PROJECT NO.
项目负责人	PROJECT DIRECTOR
审定人	APPROVED
审核人	CHECKED 1
专业负责人	DISCIPLINE RESPONSIBLE
校对人	CHECKED 2
设计人	DESIGNED
制图人	DRAWN
出图比例	SCALE
图号	DRAWING NO.
出图日期	DATE


1:100
QD-01
2026年01月

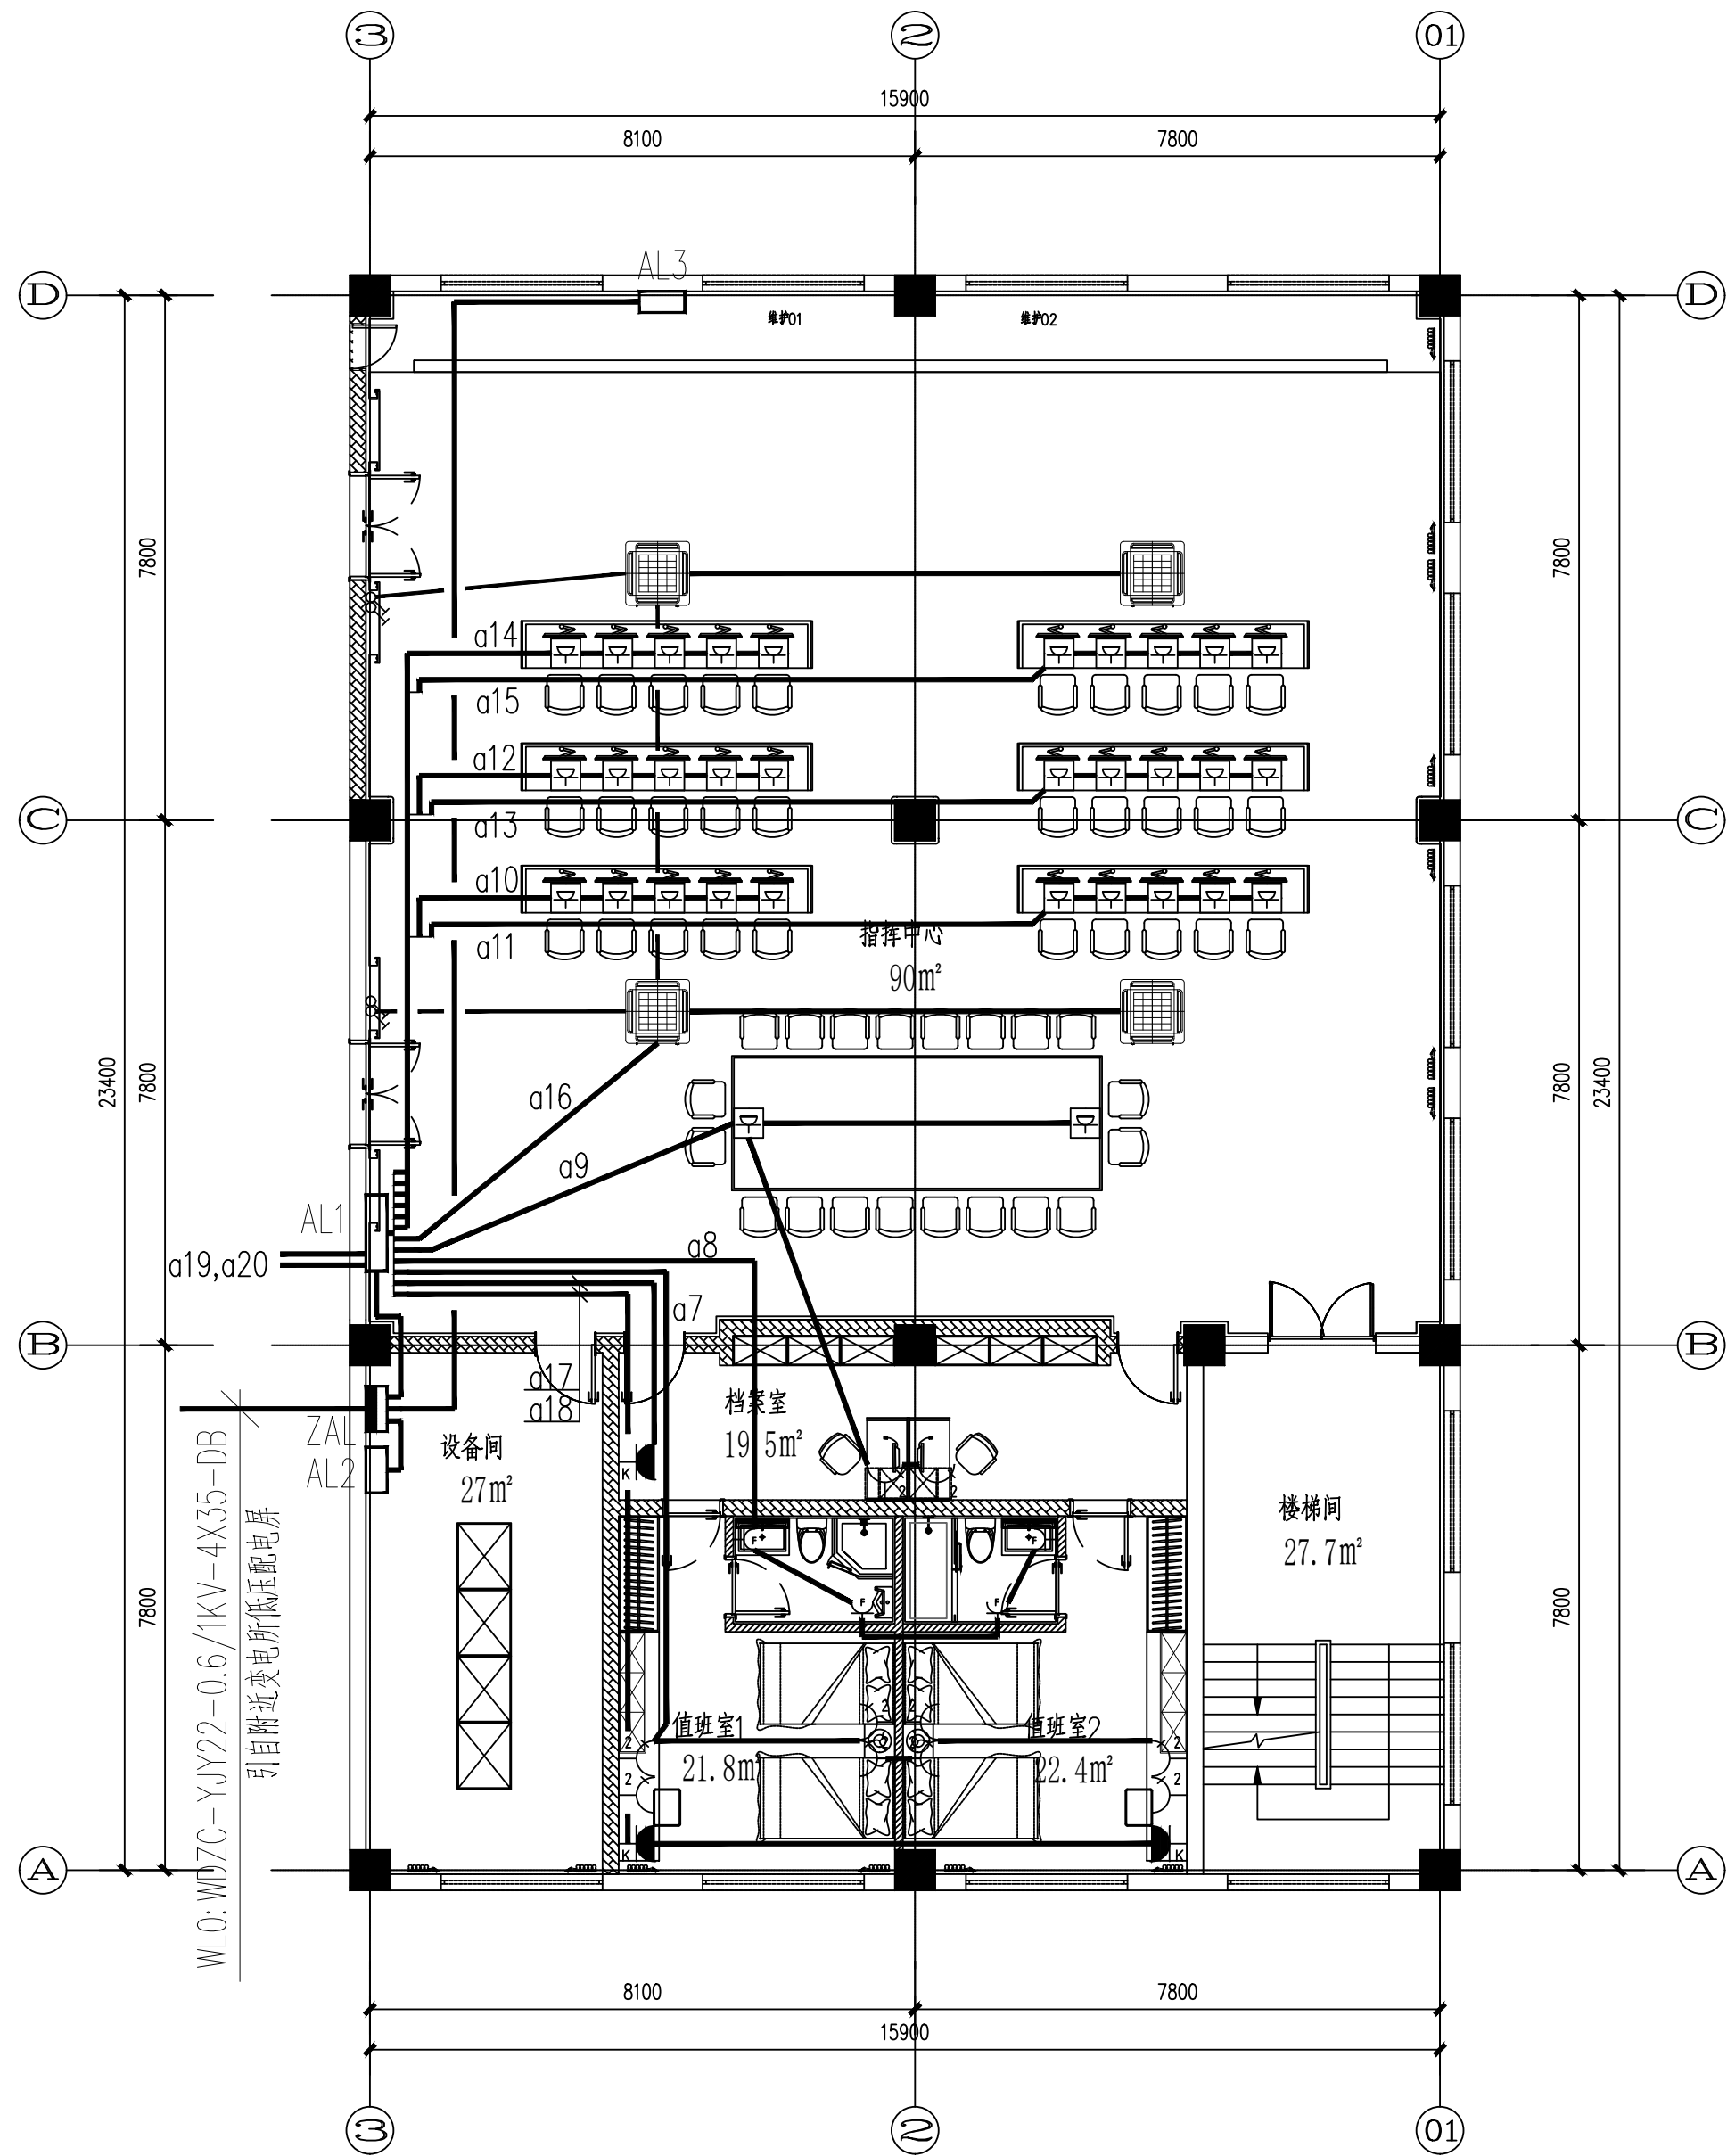

动力配电平面图 1:100


会签		COOPERATIVE SIGNATURE									
专业		会签人									
建筑											
结构											
给排水											
暖通											
电气											
总图											
修改阶段						MODIFICATION STAGE					
序号		内容简要说明				日期					
备注						REMARK					
本图未加盖我院设计出图专用章者无效											
设计阶段						DESIGN STAGE					
方案		初设		交通		园林		地震			
●											
人防		消防		报建		招标		施工			
设计专业						DESIGN DISCIPLINE					
建筑		结构		给排水		暖通		电气			
●											
室外		总图		经济							
合作设计单位						CO-OPERATED WITH					
业主名称						CLIENT TITLE					
项目名称						PROJECT TITLE					
子项名称						SUBITEM TITLE					
图纸名称						DRAWING TITLE					
动力配电平面图											
项目编号				PROJECT NO.							
项目负责人				PROJECT DIRECTOR							
审定人				APPROVED							
审核人				CHECKED 1							
专业负责人				DISCIPLINE RESPONSIBLE							
校对				CHECKED 2							
设计人				DESIGNED							
制图人				DRAWN							
出图比例				SCALE		1:100					
图号				DRAWING NO.		QD-03					
出图日期				DATE		2026年01月					

图例	说明
◆	筒灯1 (4寸, LED筒灯 12W 960LM 4000K)
⊕	顶面吸顶灯示意(36W)
—	LED长条灯 (200*1500MM LED嵌入式平板灯 45W 3600LM 4000K)
■	600*1200MM LED嵌入式平板灯 36W 3240LM 4000K
—	内藏LED柔性灯带
■	600*1200MM 通风口

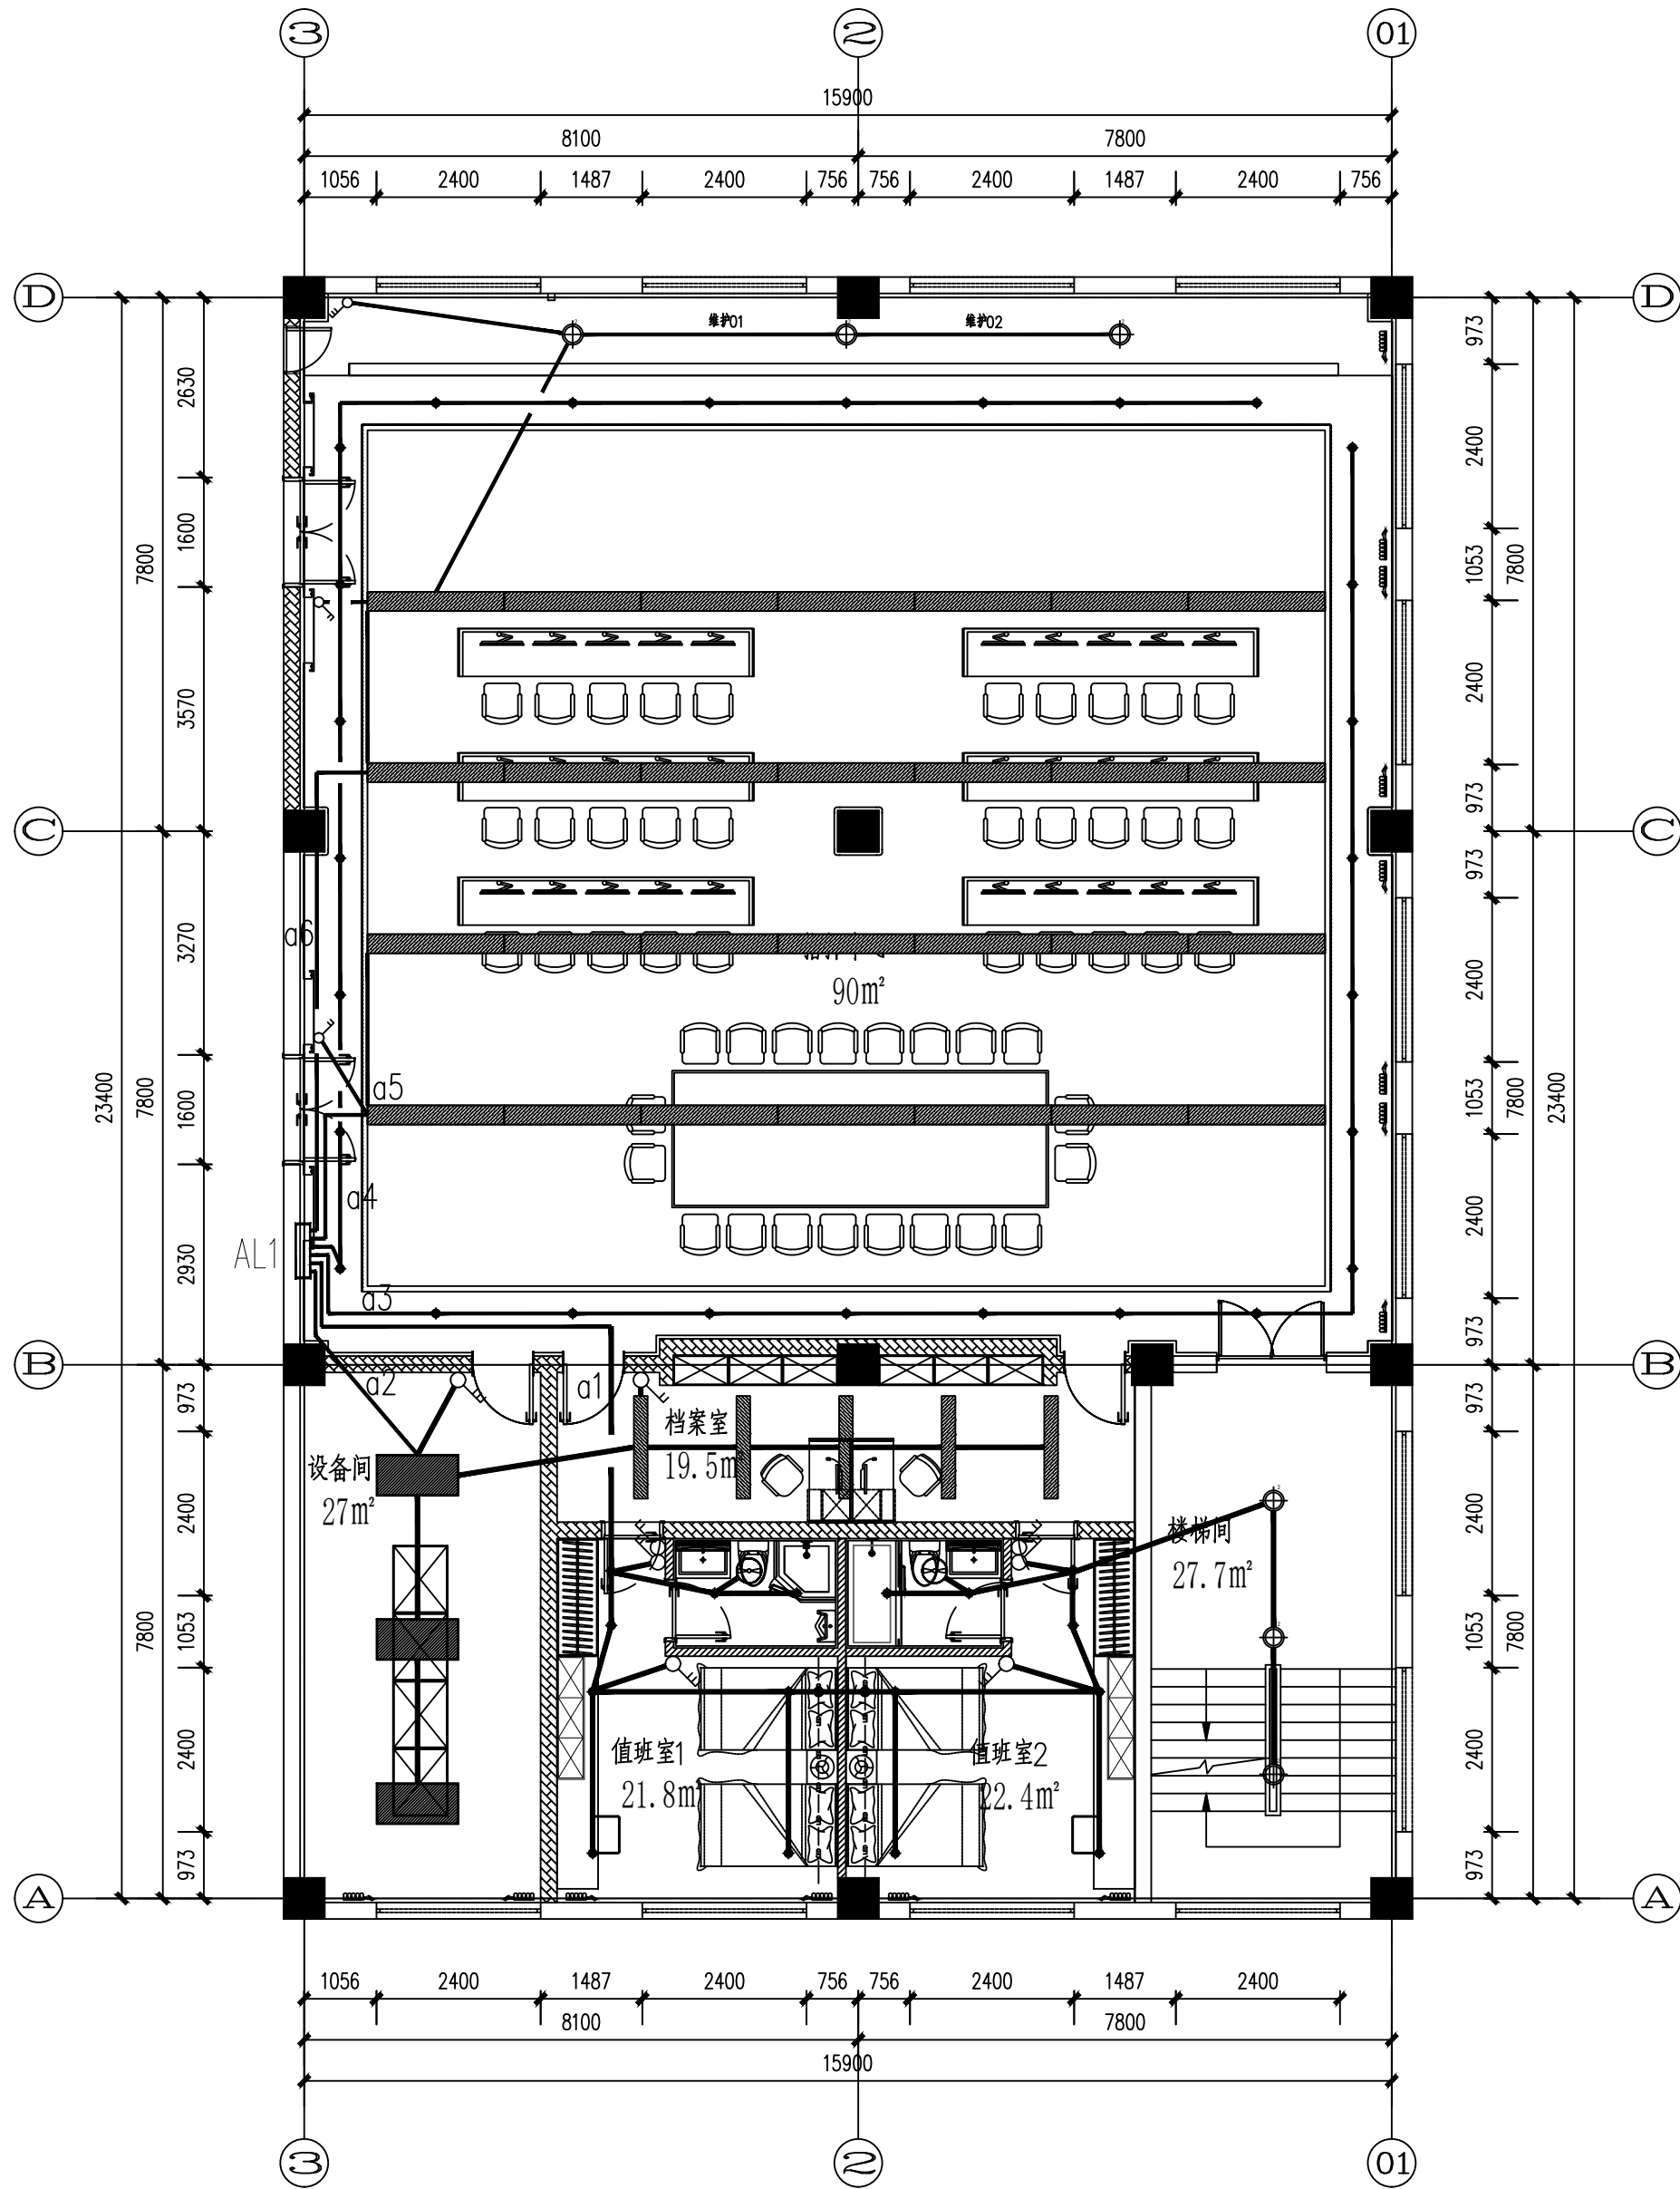

照明平面图 1:100

会签	COOPERATIVE SIGNATURE	
专业	建筑	会签人
结构		
给排水		
暖通		
电气		
总图		
修改阶段		
MODIFICATION STAGE		
序号	内容简要说明	日期
备注		
REMARK		
本图未加盖我院设计出图专用章者无效		
设计阶段		
DESIGN STAGE		
方案	初设	交通
园林	地震	
人防	消防	报建
招标	施工	
设计专业		
DESIGN DISCIPLINE		
建筑	结构	给排水
暖通	电气	
室外	总图	经济
合作设计单位		
CO-OPERATED WITH		
业主名称		
CLIENT TITLE		
项目名称		
PROJECT TITLE		
子项名称		
SUBITEM TITLE		
图纸名称		
DRAWING TITLE		
照明平面图		
项目编号	PROJECT NO.	
项目负责人	PROJECT DIRECTOR	
审定人	APPROVED	
审核人	CHECKED 1	
专业负责人	DISCIPLINE RESPONSIBLE	
校对人	CHECKED 2	
设计人	DESIGNED	
制图人	DRAWN	
出图比例	SCALE	
1:100		
图号	DRAWING NO.	
QD-04		
出图日期	DATE	
2026年01月		

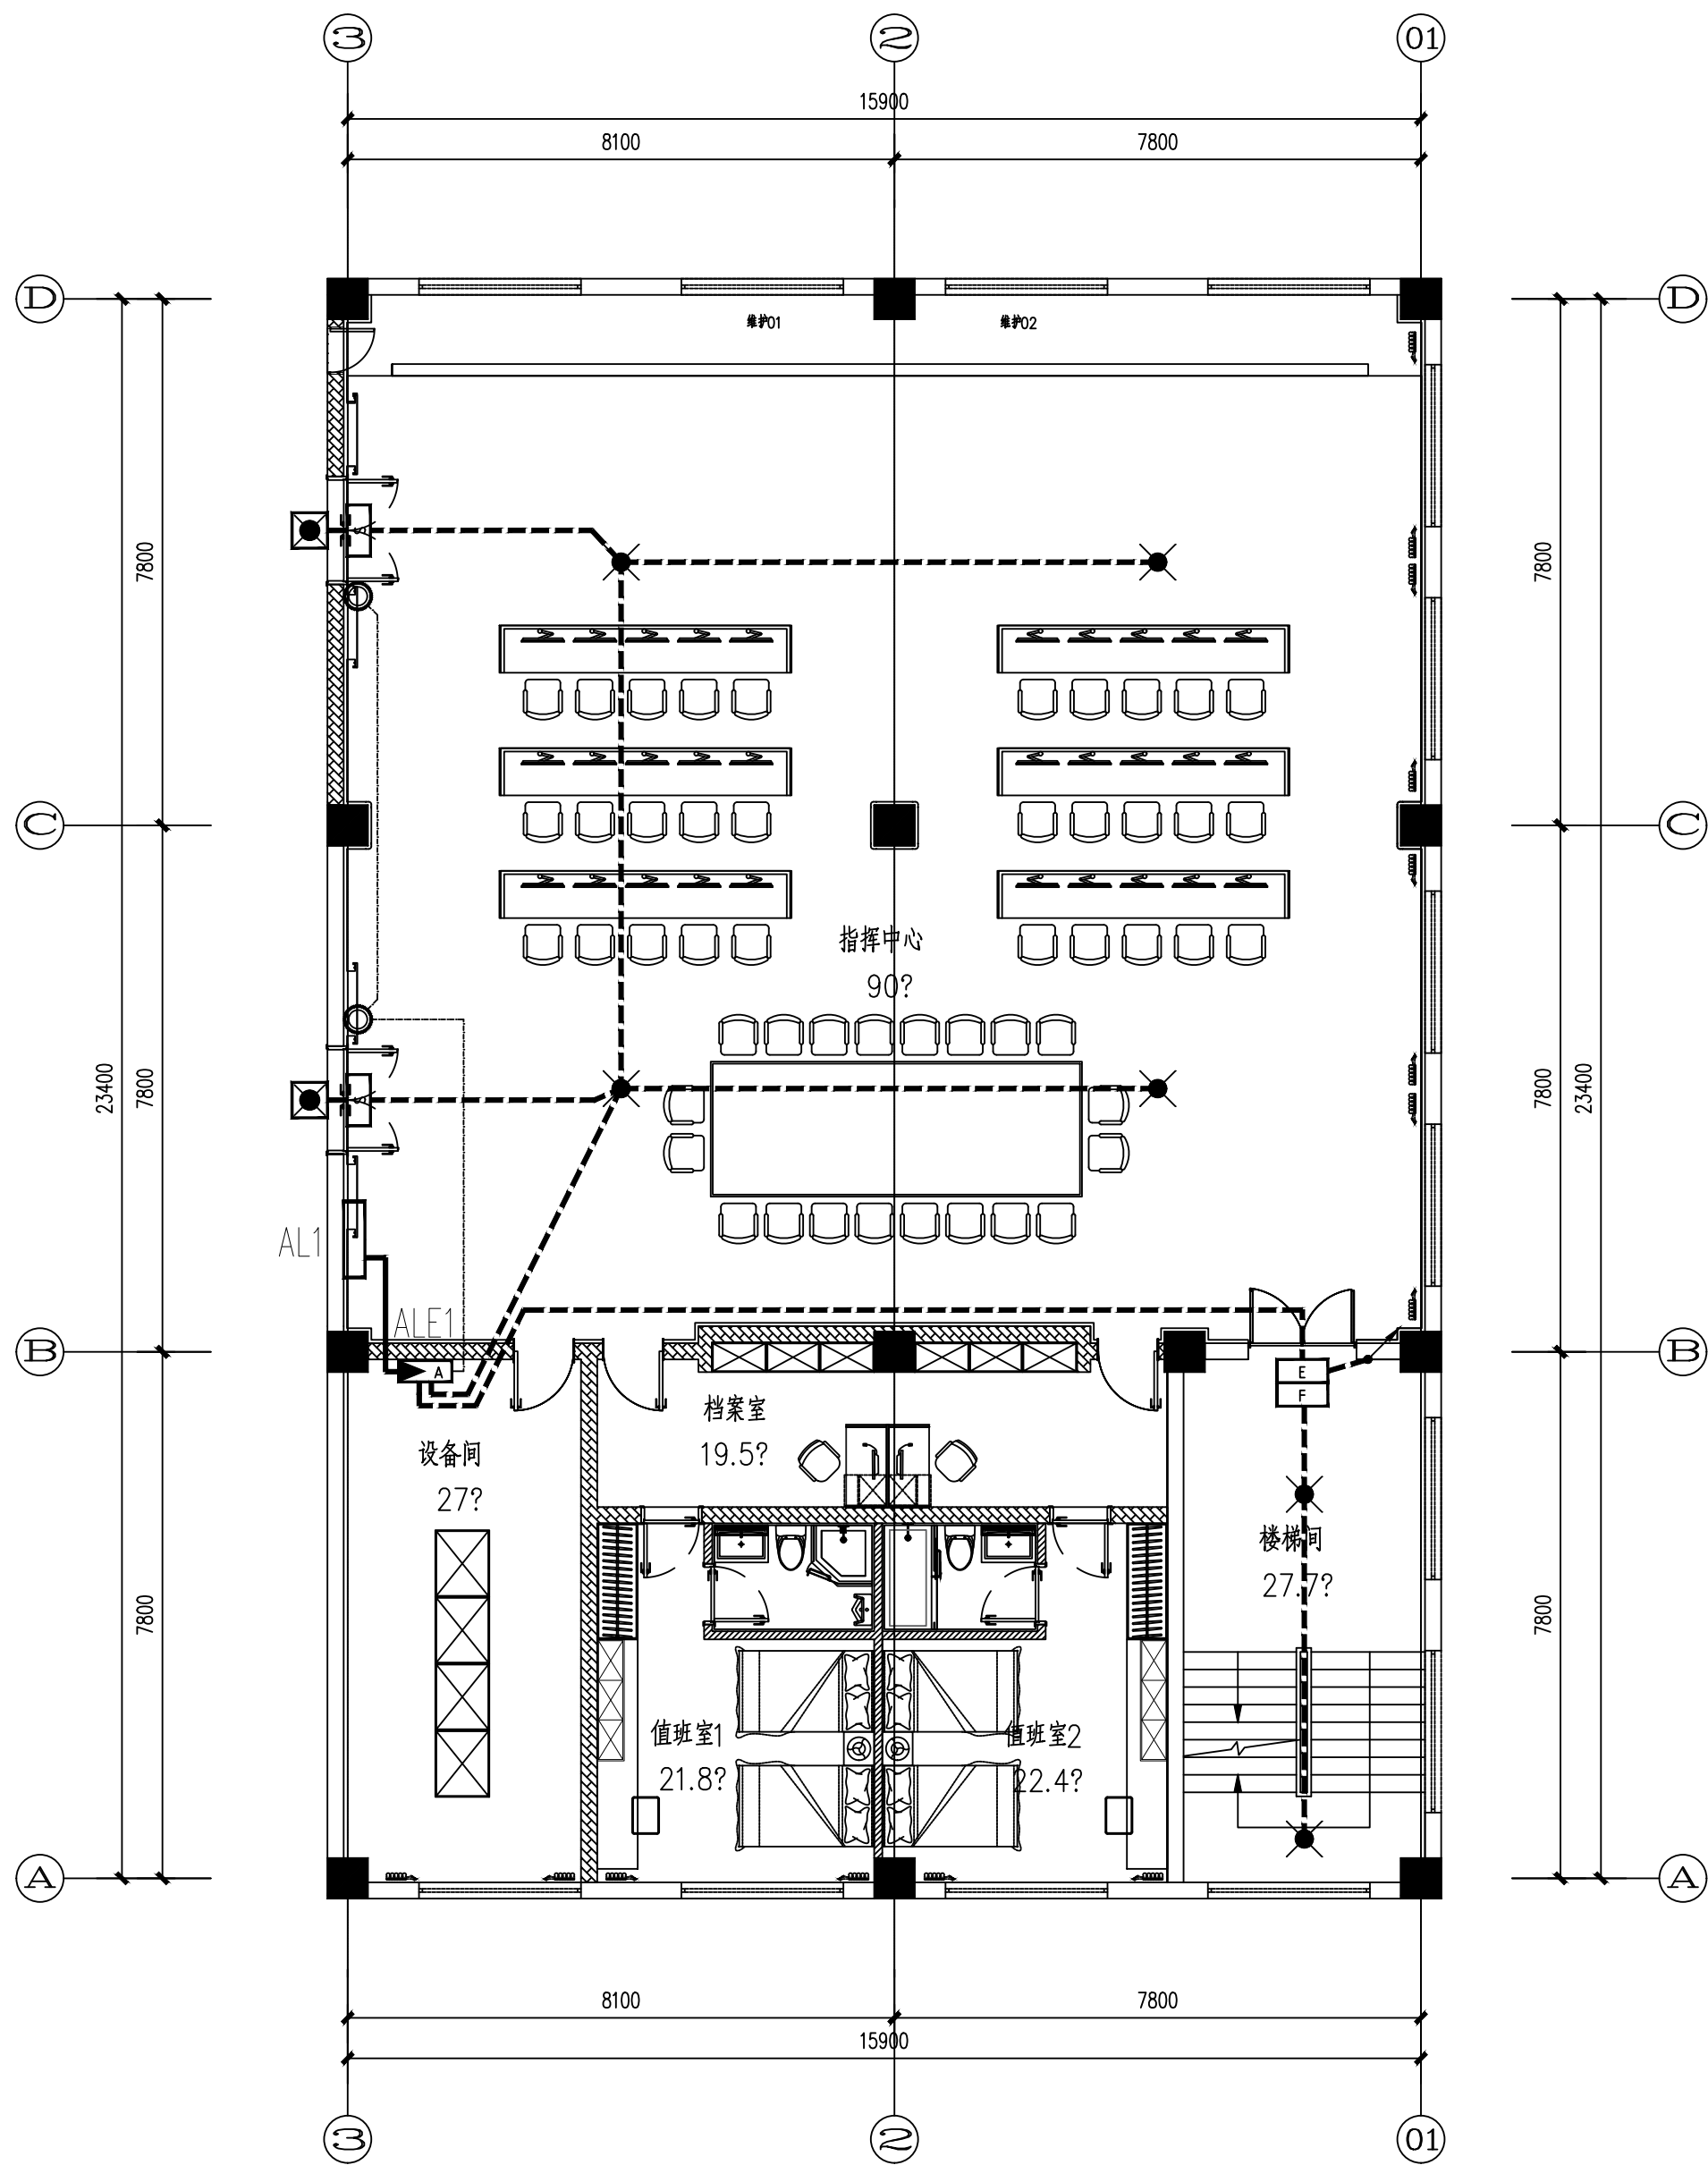

应急照明平面图 1:100

会签	COOPERATIVE SIGNATURE
专业	会签人
建筑	
结构	
给排水	
暖通	
电气	
总图	

--	--	--

修改阶段 MODIFICATION STAGE		
序号	内容简要说明	日期

备注	REMARK
本图未加盖我院设计出图专用章者无效	

设计阶段 DESIGN STAGE					
方案	初设	交通	园林	地震	
●					
人防	消防	报建	招标	施工	

设计专业 DESIGN DISCIPLINE					
建筑	结构	给排水	暖通	电气	
●					
室外	总图	经济			

合作设计单位	CO-OPERATED WITH


业主名称	CLIENT TITLE

项目名称	PROJECT TITLE

子项名称	SUBITEM TITLE

图纸名称	DRAWING TITLE
应急照明平面图	

项目编号	PROJECT NO.	
项目负责人	PROJECT DIRECTOR	
审定人	APPROVED	
审核人	CHECKED 1	
专业负责人	DISCIPLINE RESPONSIBLE	
校对	CHECKED 2	
设计人	DESIGNED	
制图人	DRAWN	
出图比例	SCALE	1:100
图号	DRAWING NO.	QD-05
出图日期	DATE	2026年01月

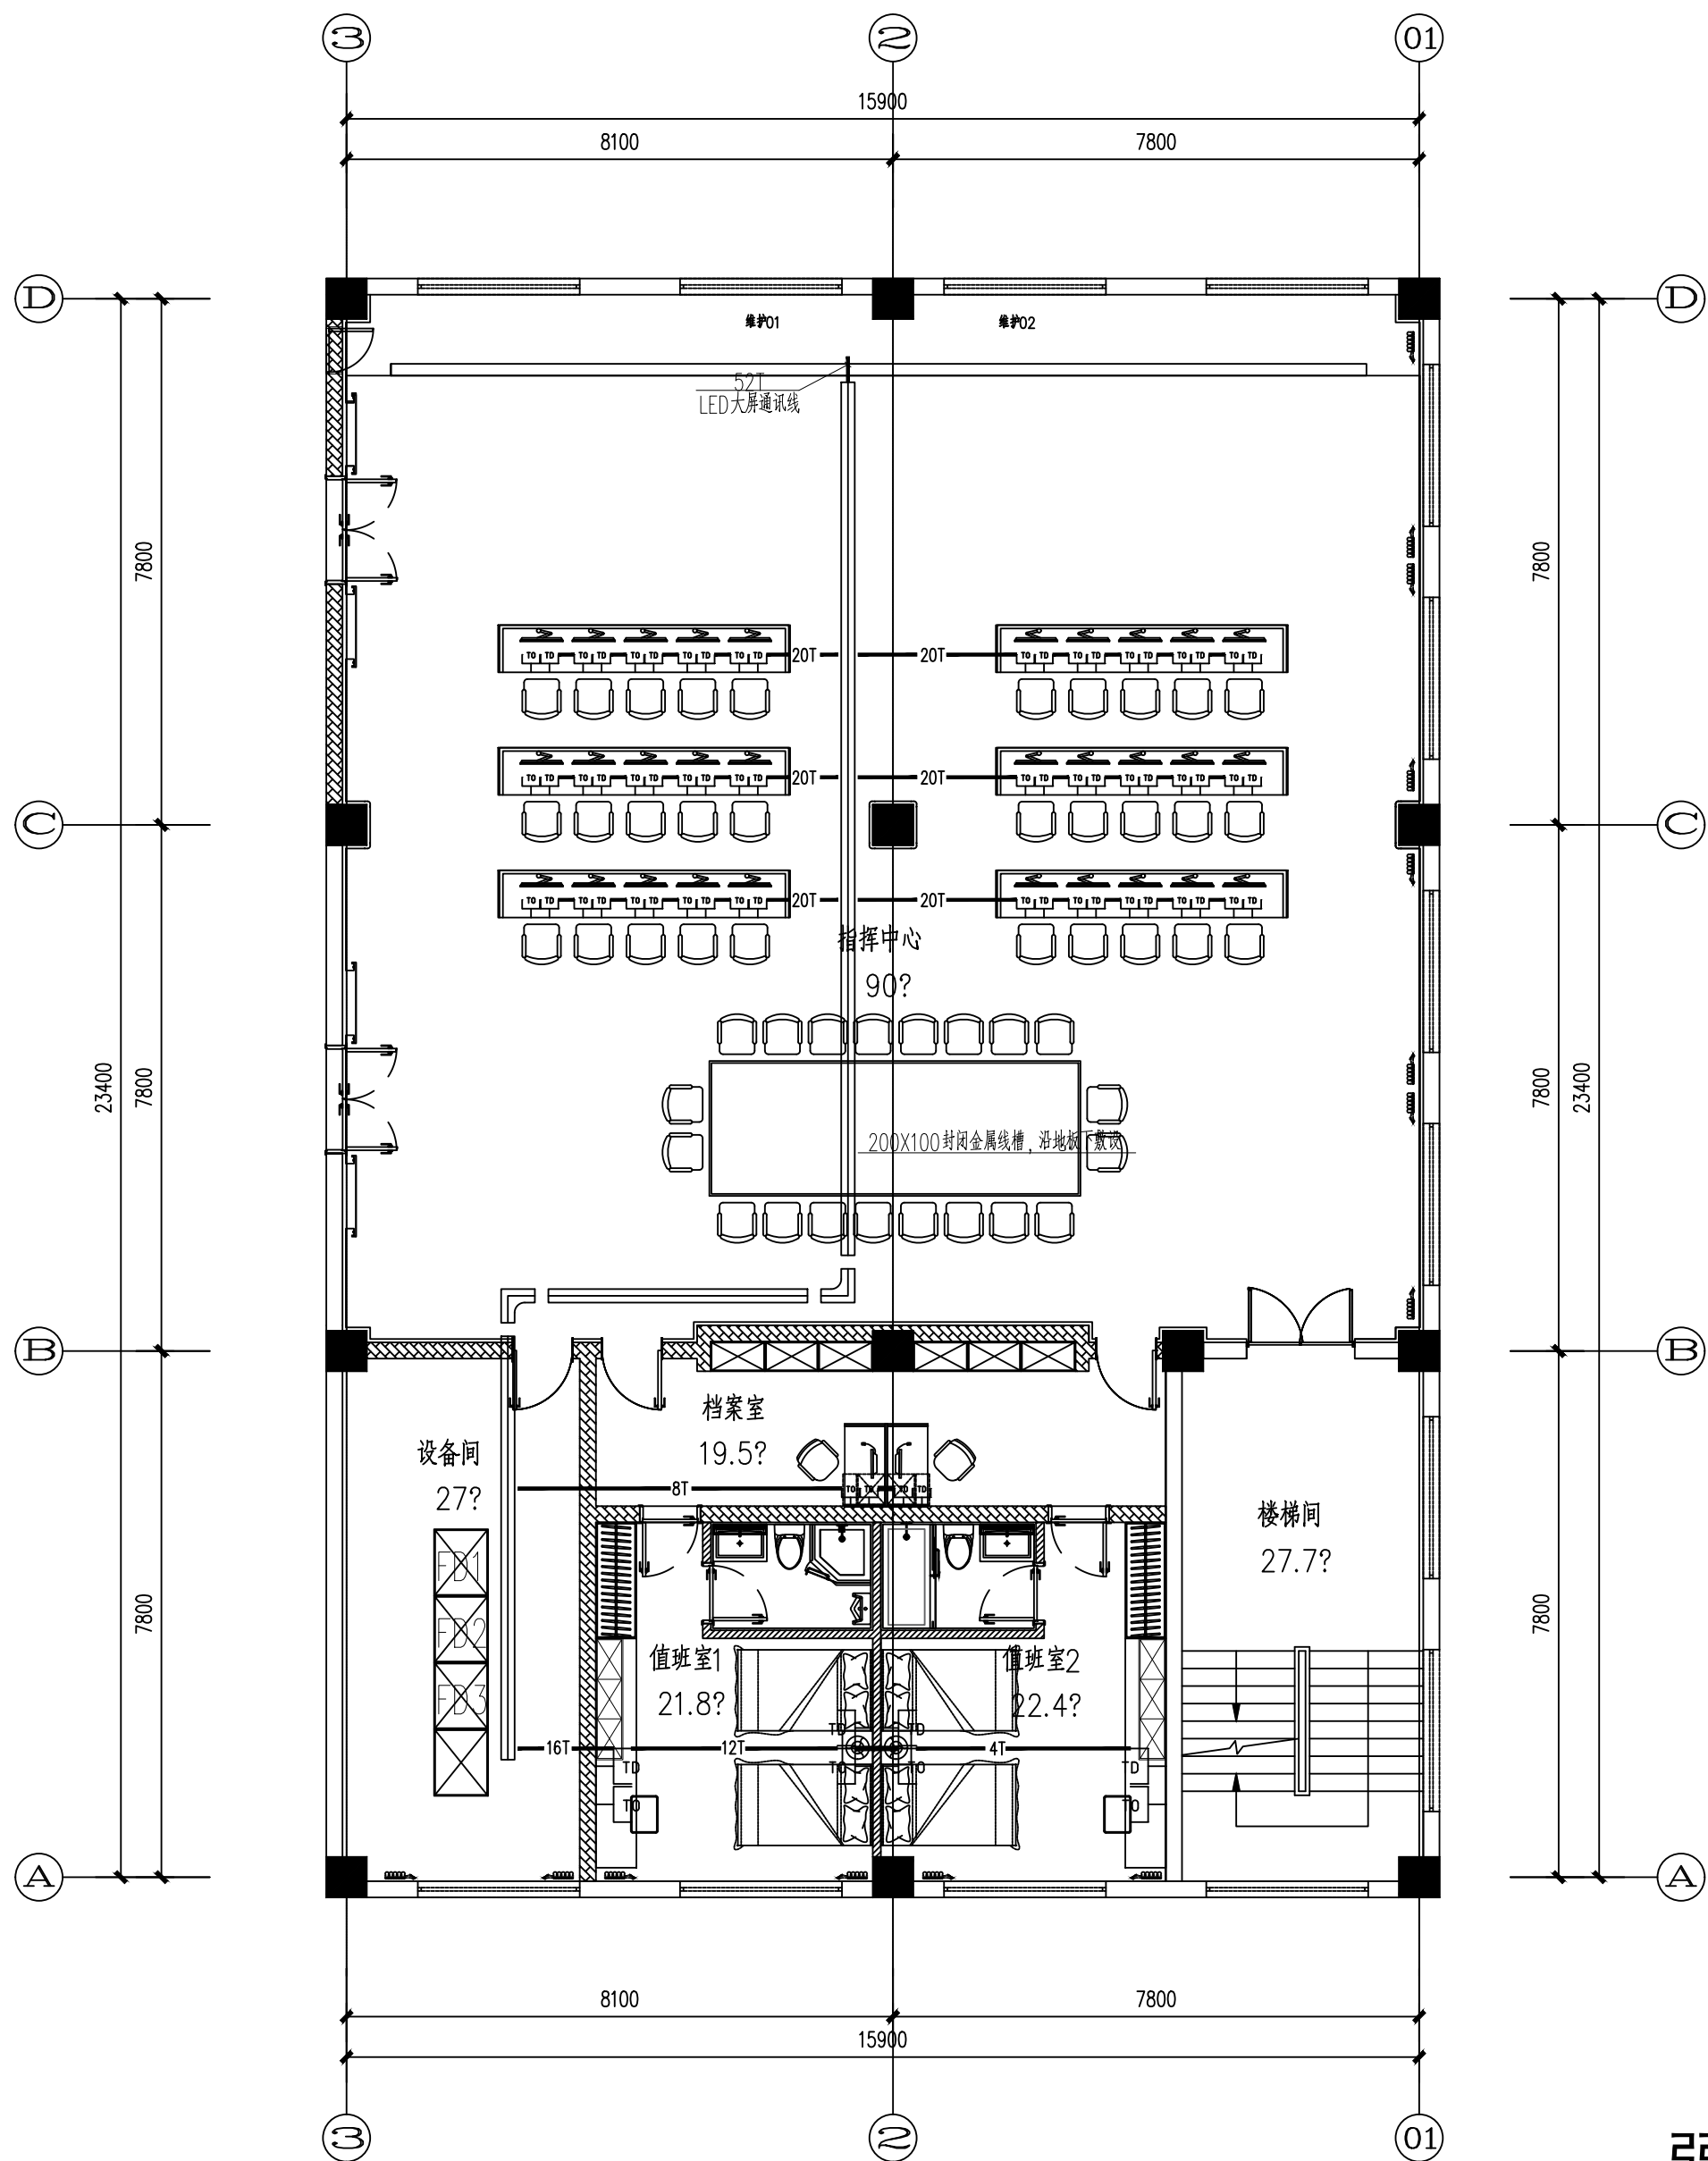

弱电平面图 1:100

注: 因图幅原因标注省略如下,

—— nXT —— 数据线 nXUTP(六类线)

(数据线出桥架敷设: 6类线1~3根穿SC20管, 4~5根穿PC25管, 5根以上应增加管路数量。)

会签	COOPERATIVE SIGNATURE
专业	会签人
建筑	
结构	
给排水	
暖通	
电气	
总图	

--

修改阶段		MODIFICATION STAGE	
序号	内容简要说明	日期	

备注	REMARK
本图未加盖我院设计出图专用章者无效	

设计阶段		DESIGN STAGE		
方案	初设	交通	园林	地震
●				
人防	消防	报建	招标	施工

设计专业		DESIGN DISCIPLINE		
建筑	结构	给排水	暖通	电气
●				
室外	总图	经济		

合作设计单位	CO-OPERATED WITH
--------	------------------

业主名称	CLIENT TITLE
------	--------------

项目名称	PROJECT TITLE
------	---------------

子项名称	SUBITEM TITLE
------	---------------

图纸名称	DRAWING TITLE
------	---------------

项目编号	PROJECT NO.
项目负责人	PROJECT DIRECTOR
审定人	APPROVED
审核人	CHECKED 1
专业负责人	DISCIPLINE RESPONSIBLE
校对入	CHECKED 2
设计人	DESIGNED
制图人	DRAWN
出图比例	1:100
图号	QD-06
出图日期	2026年01月

