 
 
 



 浙江新中环建筑设计有限公司	浙江新中环建筑设计有限公司				工程编号 Project No.	24-XZXZH-01
					专 业 Discipline	给排水
	建设单位 Client	中国共产党徐州市泉山区纪律检查委员会			子项编号 Sub-Project No.	
	工程名称 Project Name	泉山区纪委监委谈话室装修工程			设计阶段 Stage	施工图
	子项名称 Sub-Project				图 号 Drawing No.	水施-00
证 书	图纸名称 Drawing Title	图纸目录			日 期 Date	2026. 04
证书等级 建筑甲级 风景园林甲级 市政乙级 城乡规划乙级 证书编号 A133000701 A233000708 浙自然资源规划2020067号	审 定 Approved by	李洪博		审 核 Verified by	文 敏	
	项目负责人 Project manager	柏丽		专业负责 Profession manager	王园园	
	校 对 Checked by	王园园		设 计 Designer	房 元	
图 纸 目 录 Drawing List 此图纸必须经图纸审图机构审查合格盖章，并经消防审图部门审查合格盖章后方可施工。						
序号 S. N	图纸名称 Drawing Title			图 号 Drawing No.	图 幅 Size	备 注 Comments
00	图纸目录			水施-00	A4	
01	设计施工说明			水施-01	A1	
02	给排水平面图			水施-02	A1	
03						
04						
05						
06						
07						
08						
09						
10						
11						
12						
13						
14						
15						
16						
17						
18						
19						
20						
21						

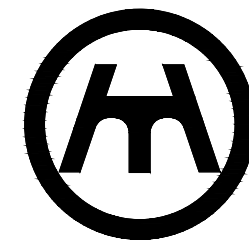

新中环

浙江新中环建筑设计有限公司
Zhejiang new central Architectural Design Co., Ltd.

证书等级 风景园林甲级 证书编号 A133000701
城乡规划甲级 自然资源部 23330783
市政乙级 A233000708

合作设计单位:
Jointly designed with

建设单位:
Client
中国共产党徐州市泉山区纪律检查委员会

工程名称:
Project
泉山区纪委监委谈话室装修工程

子项名称:
Item
泉山区纪委监委谈话室

图 名:
Drawing title
给排水平面图

实 名 签 名 日 期
Real name Signature Date

审 定 李洪博 2026. 04
Authorized by

审 核 文敬 2026. 04
Reviewed

工程负责 柏丽 2026. 04
Project director

专业负责 王园园 2026. 04
Discipline Responsible by

设 计 房元 2026. 04
Designed by

制 图 房元 2026. 04
Drawn by

校 对 王园园 2026. 04
Checked by

会 签
Countersign

建 筑 电 气
Arch Elec

结 构 暖 通
Stur Hvac


给 排 水 工 艺
PLum Technology

盖 章: 未盖出图专用章无效
Seal


设计阶段 施工图设计 工程编号 24-1224-01
Design phase Project no.

专业类型 给排水 图 号 水施-02
Pro. type Drawing no.

出图日期 2026. 04 版 次
Date Rev no.

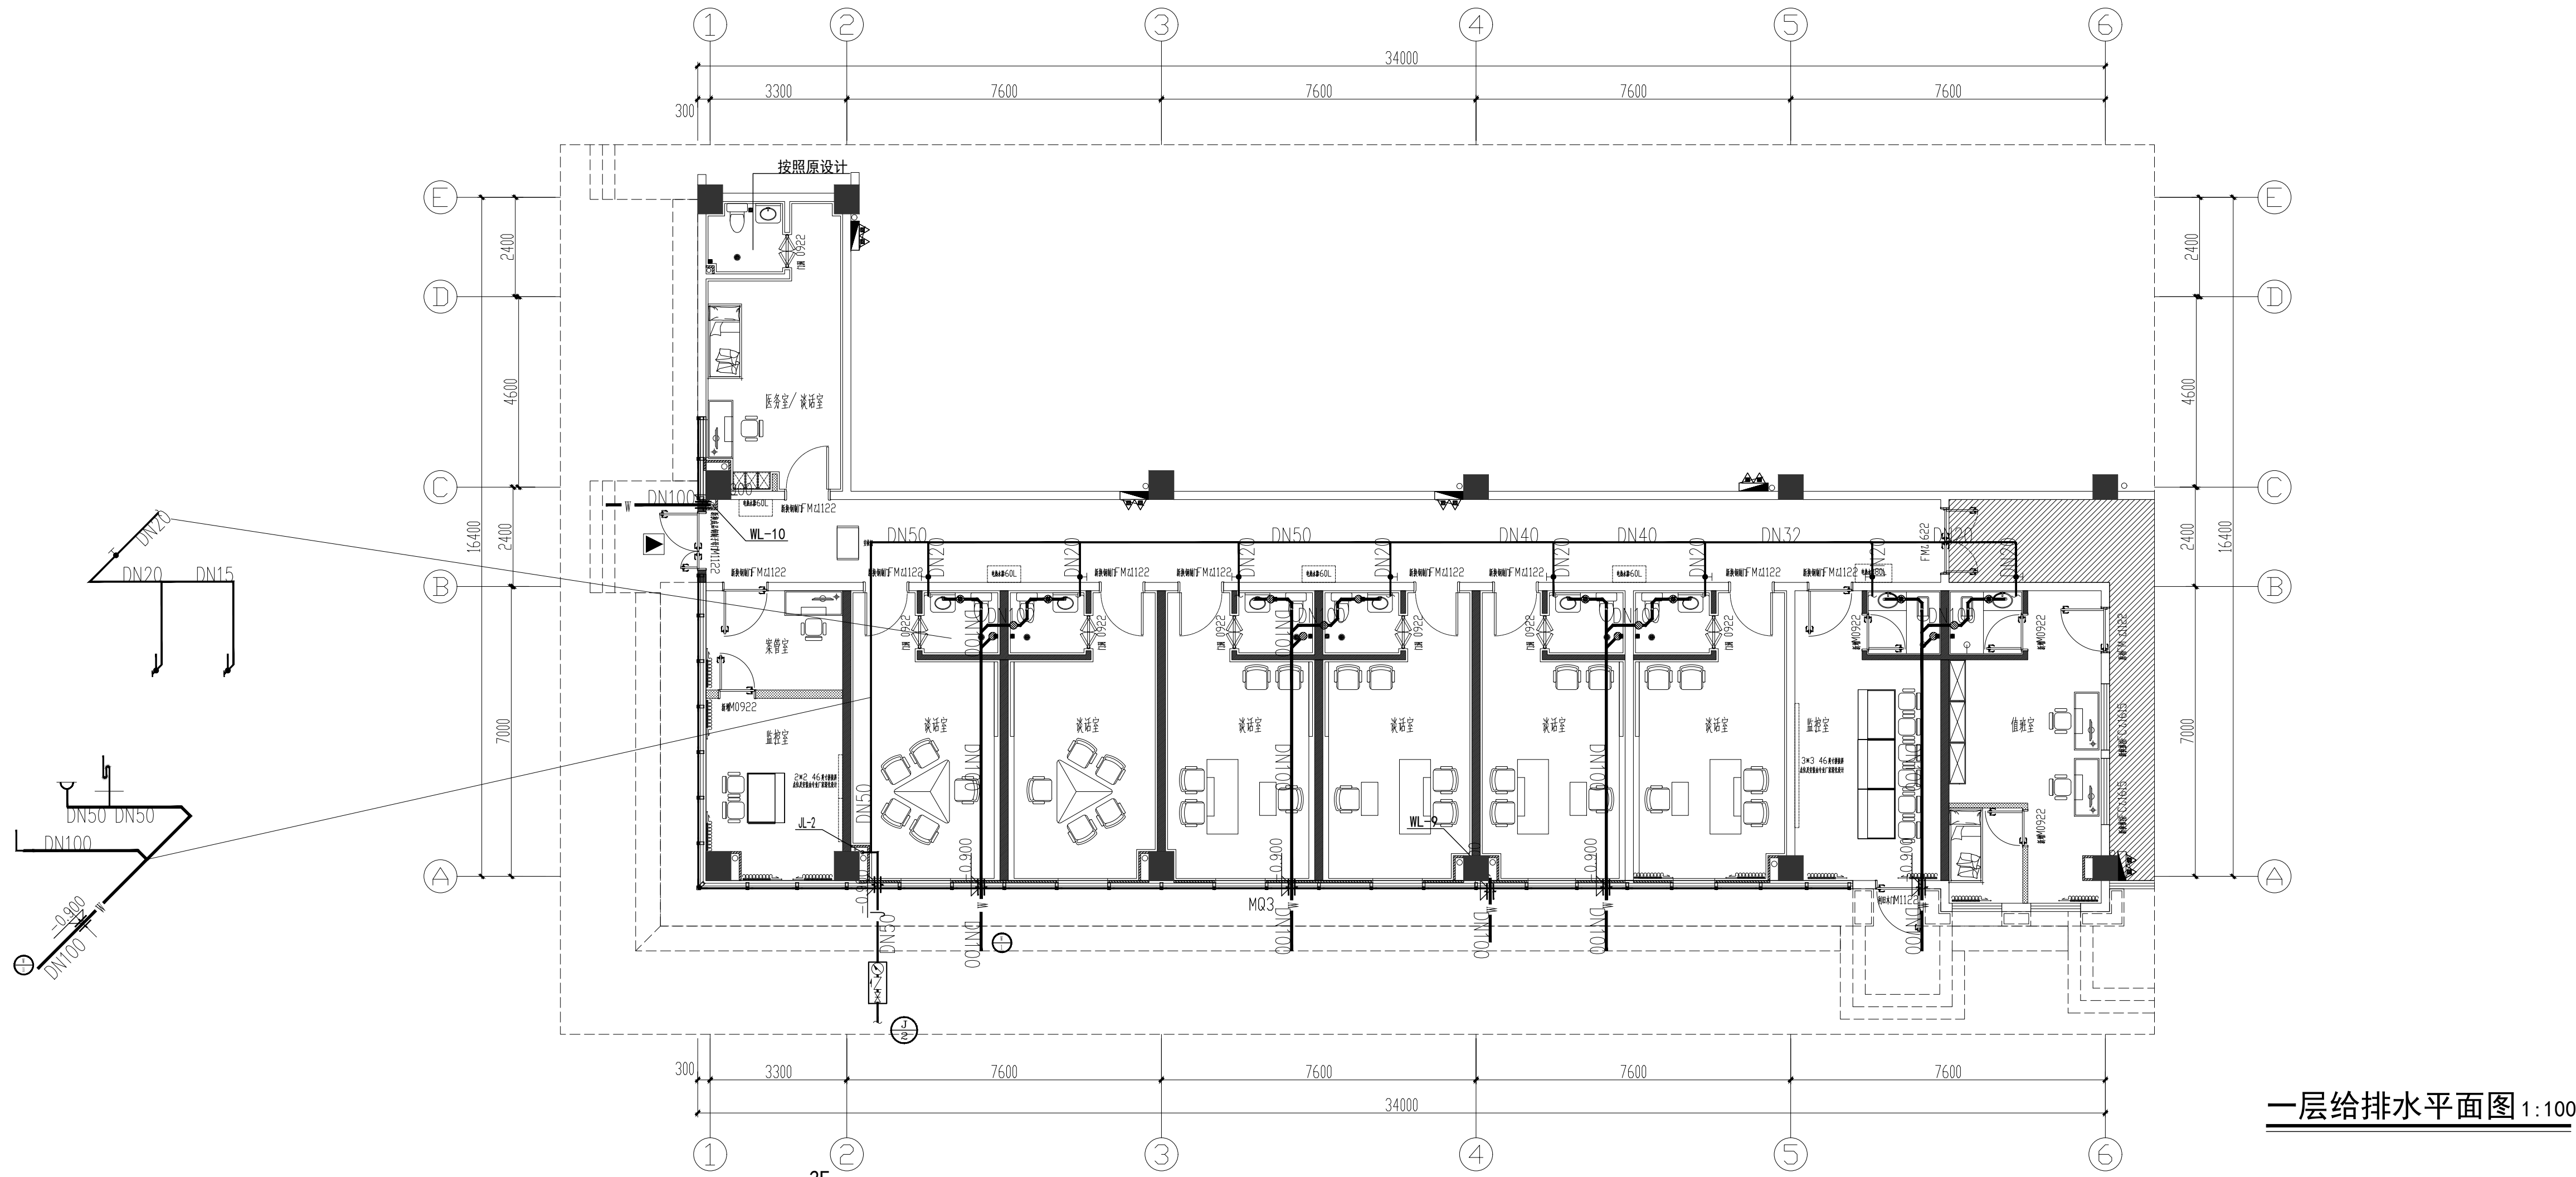

一层给排水平面图 1:100

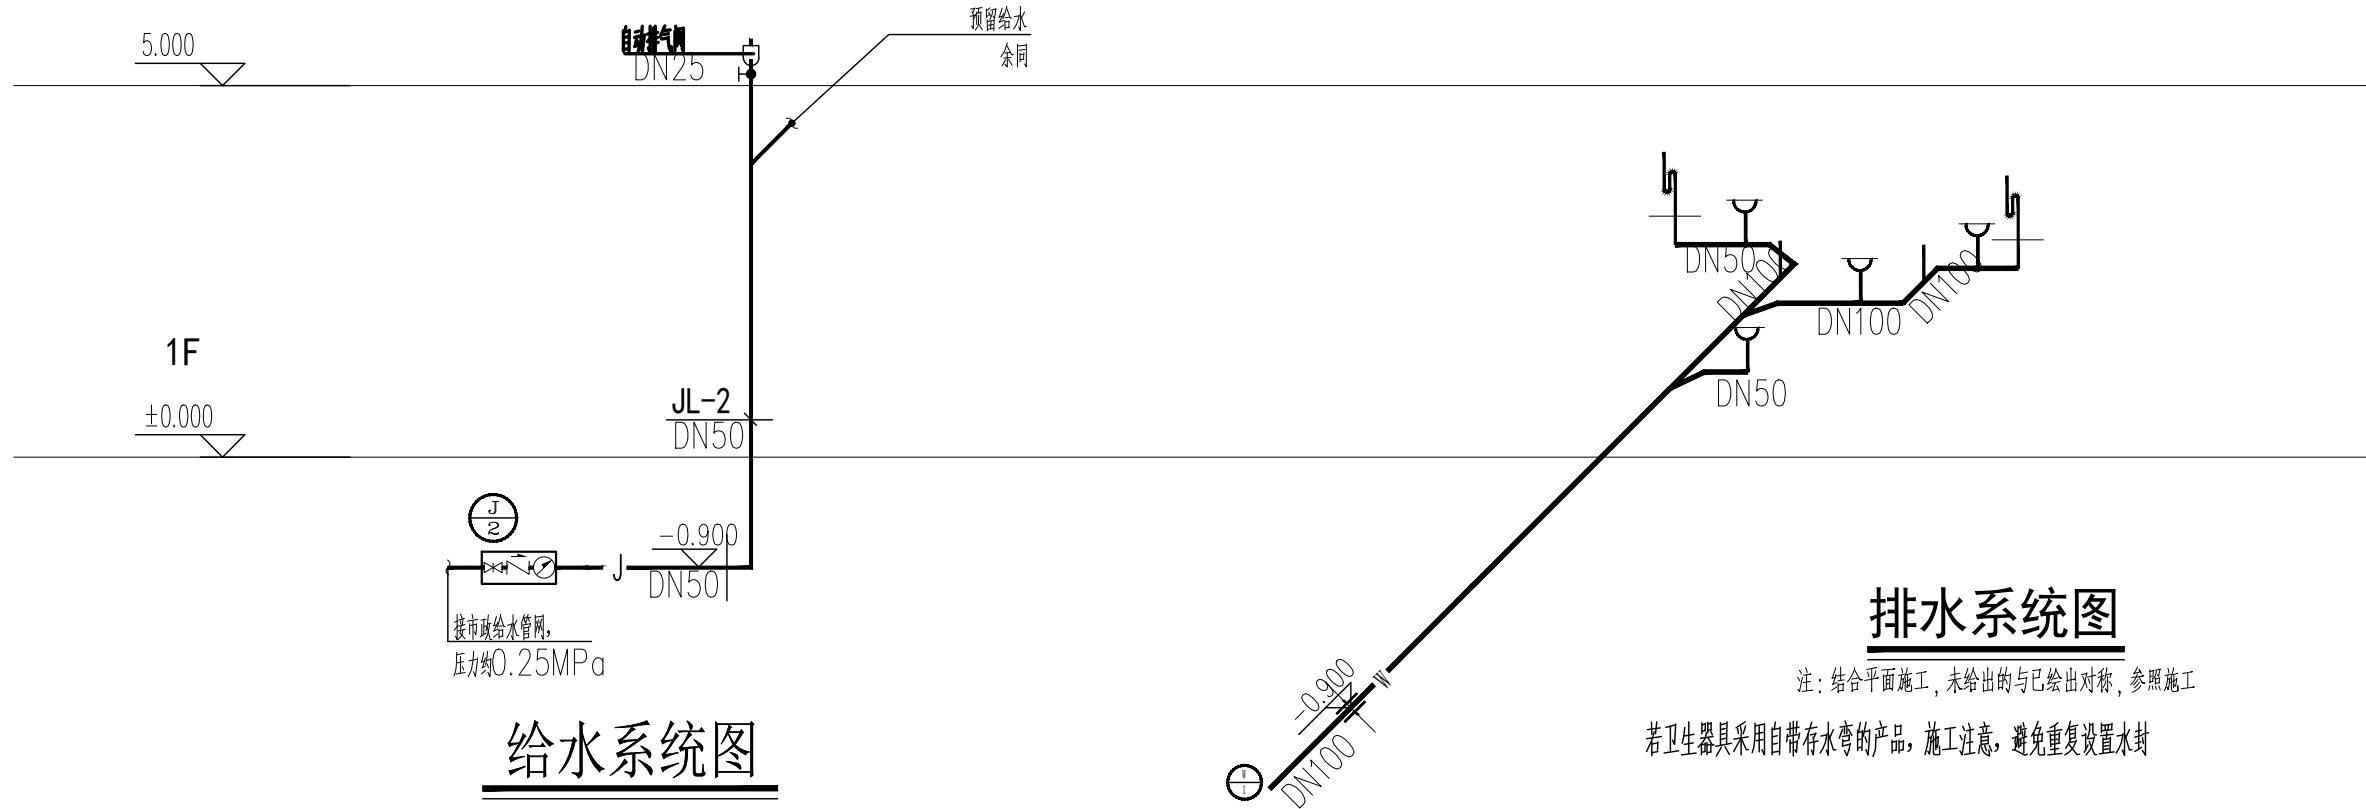

排水系统图

注: 结合平面施工, 未标出的与已标出对称, 参照施工
若卫生器具采用自带存水弯的产品, 施工过高, 避免重复设置水封

给水系统图


卫生洁具连接管径按下表确定:

名 称	给水连接管径	排水连接管径
地 漏	—	DN50
洗脸盆	DN15	DN50
低水箱坐便器	DN15	DN100
台上式洗脸盆	DN15	DN50
小便器冲洗阀	DN15	DN50
英式自闭冲洗阀	DN25	DN100

注: 卫生洁具布置尺寸以建筑专业卫生间大样图为准。

卫生器具给水点安装高度按下表确定

卫生器具名称	安装高度 (m)	备注
洗脸盆混合水角阀	H+0.55	H——为墙面标高
洗脸盆混合水角阀	H+0.55	H——为墙面标高
低水箱坐便器角阀	H+0.20	H——为墙面标高
低水箱蹲便器角阀	H+0.80	H——为墙面标高
小便器冲洗阀	H+1.10	H——为墙面标高
英式自闭冲洗阀	H+1.10	H——为墙面标高

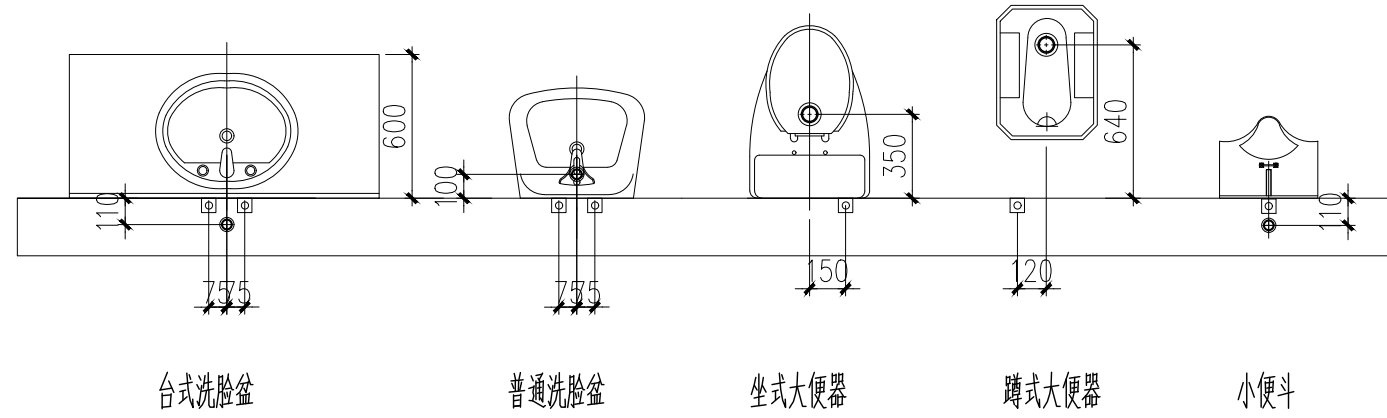

卫生设备楼板洞平面位置