 
 


 浙江新中环建筑设计有限公司	浙江新中环建筑设计有限公司				工程编号 Project No.	24-XZXZH-01
					专 业 Discipline	电气
	建设单位 Client	中国共产党徐州市泉山区纪律检查委员会			子项编号 Sub-Project No.	
	工程名称 Project Name	泉山区纪委监委谈话室装修工程			设计阶段 Stage	施工图
	子项名称 Sub-Project				图 号 Drawing No.	DS00
证 书	图纸名称 Drawing Title	图纸目录			日 期 Date	2026. 04
证书等级 建筑甲级 风景园林甲级 市政乙级 城乡规划乙级 证书编号 A133000701 A233000708 浙自然资规划2020067号	审 定 Approved by	李洪博		审 核 Verified by	张振国	
	项目负责人 Project manager	柏丽		专业负责 Profession manager	王勇真	
	校 对 Checked by	王勇真		设 计 Designer	龚 鑫	
图 纸 目 录 Drawing List						
序号 S. N	图纸名称 Drawing Title			图 号 Drawing No.	图 幅 Size	备 注 Comments
00	图纸目录			DS00	A4	
01	弱电篇设计说明			DS01	A1	
02	外网系统图			DS02	A1	
03	内网系统图			DS03	A1	
04	安防系统图			DS04	A1	
05	谈话系统图			DS05	A1	
06	门禁安装大样图			DS06	A1	
07	监控安装大样图			DS07	A1	
08	监控室大样图			DS08	A1	
09	家居控制系统图			DS09	A1	
10	弱电安防平面图			DS10	A1	
11	弱电网络平面图			DS11	A1	
12	参数表			DS12	A1	
13						
14						
15						
16						
17						
18						
19						
20						
21						

弱电篇设计说明



、工程概述:	
1、工程概况详“电气设计说明”	
2、本项目设置有监控室。	
3、本项目监控室作为机房使用,放置监控后端设备。	
二、设计依据:	
《民用建筑电气设计标准》GB51348-2019	《建筑设计防火规范》GB50016-2014(2018年版)
《建筑电气与智能化通用规范》GB55024-2022	《建筑物防雷设计规范》GB50057-2010
《安全防范工程通用规范》GB55029-2022	《综合布线系统工程设计规范》GB50311-2016
《智能建筑设计标准》GB50314-2015	
《建筑物电子信息系统防雷技术规范》GB50343-2012	
江苏省《绿色建筑设计标准》DB32/3962-2020	
其它有关国家及地方的现行规程、规范及标准;	
相关专业提供的工程设计资料及建设单位提供的设计任务书及设计要求。	
三、设计范围及设计深度:	
1、本次设计主要内容包括:网络系统及视频监控、门禁系统等。	
2、网络系统接入由建设单位与相关运营商协商,由运营商提供接入设计与设备安装。	
3、其他设备选型均由甲方确认。	
四、电话、网络系统:	
1、网络、安防网络系统采用光纤为主干。	
2、本项目无电视系统。	
3、单体内部设计:由机柜采用六类非屏蔽(屏蔽)国际网线向电话、网络插座的配线引至终端JDC20管沿墙体、柱子、楼板暗敷。	
4、本项目网络系统分为多套网络,均为独立上网,需要物理隔离。	
5、本项目安防网新建后端设备,政务网、内网系统无后端设备。	
6、本项目网络系统采用2层网络架构。	
五、视频监控监控系统	
1、采用POE摄像头要求不低于400万像素带夜视功能,视频自动切换器接受多个摄像点的信号输入,定时自动轮换输出监控信号,也可手动任选一个摄像点的,画面进行跟踪监视、录像、打印。	
2、视频信号线拟采用CAT6,配线引至终端JDC20管沿墙体、柱子、楼板暗敷。	
3、视频图像信息存储的时间普通区域不应少于365d。	
4、本系统摄像头部分具备特殊功能,需综合考虑安装位置。	
六、门禁系统	
1、本项目门禁系统采用POE网络型架构,主要由读卡一体机、门禁锁、出门按钮等组成。	
2、本项目门禁系统读卡一体机、具有人脸识别及刷卡及密码功能。	
3、本项目门禁系统与消防系统联动,配线引至终端JDC20管沿墙体、柱子、楼板暗敷。	
七、机房系统	
1、本项目机房拟采用监控室,按照C类标准建设。	
八、管线敷设及设备安装:	
1、本工程进线:详见原电气图纸,楼内采用金属线槽布线。与消防有关的线路均应单独敷设,不与其他线路共管、共桥架敷设。弱电设备的供电电源与信号线路分管敷设,弱电系统线缆尽可能远离大电流、高压线路,防止电磁干扰。不同弱电系统同桥架敷设时,应用隔板隔开并做好彩色标记。弱电系统管线暗敷时,消防线应穿管并应敷设在路不燃体结构内且保护层厚度不应小于30mm,其它弱电线路其保护管的覆盖层厚度不应小于15mm。穿越沉降缝的管路需在沉降缝两侧设置接线盒保护,穿越防火分区的管路需做防火处理。在地坪内敷设的管路应尽量减少交叉。	
2、穿线导管应满足《电缆管理用导管系统 第1部分:通用要求》GB/T20041.1-2015中中型及以上机械强度要求,燃烧性能等级不低于《建筑材料及制品燃烧性能分级》GB8624-2012中B1级分级要求;光缆燃烧性能应满足《电缆及光缆燃烧性能分级》GB31247-2014中B2级的分级要求。	
3、弱电井内设备均壁挂安装,安装工程结束后,弱电井应每层在楼板处采用不低于楼板耐火极限的不燃材料或防火封堵,弱电井与房间、走道等相连通的孔洞,其空隙采用防火材料封堵。	
九、防雷与接地:	
1、本工程电子信息系統雷电防护等级为见原图,由室外引入或由室内引至室外的弱电线路在其入口防雷区分界处应安装SPD,由各运营公司或专业智能化公司配套提供。	
2、本工程采用总等电位联结,利用结构基础钢筋做共用接地板,接地电阻不大于1Ω。电信间等各弱电设备用房设置等电位联结端子箱,弱电井内敷设一根40*4的热镀锌扁钢作为接地干线。	
十、其他弱电设计要求:	
1、凡与施工有关而未设计又未说明之处,均参见国家规范、地方标准或相关图集施工。	
2、本工程所选设备、材料必须具有国家级检测中心的检测合格证书(3C认证);必须满足与产品相关的国家标准;供电产品、消防产品及防雷产品等应具有相关主管部门的入网许可证。	
3、施工时,应必须避免在现场楼板内三根预埋管重叠在一点,如有此情况,管线应适当绕行。同时,现浇楼板内预埋管线时,应参照相关图纸做好局部加强,避免由此引起的楼板开裂。	
4、本说明未及事项,严格按下列施工验收规范施工:	
《建筑电气工程施工质量验收规范》	GB50303-2015
《有线电视网络工程施工及验收标准》	GB/T51265-2018
《综合布线系统工程验收规范》	GB/T50312-2016
《智能建筑工程施工规范》	GB50606-2010
《智能建筑工程质量验收规范》	GB50339-2013
5、施工参考图集:	
06XS503《安全防范系统设计与安装》03X401-2《有线电视系统》	
09X700《智能建筑弱电工程设计与施工》	15D502《等电位联结安装》

[illegible]


图例及敷设表

序号	图例	名称	安装方式(平面图未标注的以此为准)	配管及敷设方式	备注
1		电锁	门上安装	RVV-4x1.0 JDG20 CE/WE	
2		出门按钮	墙上暗装, 底距地 1.3米。	RVV-2x1.0 JDG20 CE/WE	
3		读卡器	墙上暗装, 底距地 1.3米。	Cat. 6 UTP JDG20 CE/WE	屏蔽网线 预留220V电源
4		IP高清摄像机	吸吊顶安装/墙上侧装	Cat. 6 UTP JDG20 CE/WE	屏蔽网线
5		IP特写摄像机	吸吊顶安装/墙上侧装	Cat. 6 UTP JDG20 CE/WE	屏蔽网线
6		内网-网络插座	桌面上安装或墙上暗装	Cat. 6 UTP JDG20 CE/WE	屏蔽网线
7		政务网-网络插座	桌面上安装或墙上暗装	Cat. 6 UTP JDG20 CE/WE	屏蔽网线
8		弱电机柜	落地安装		预留220V电源
9		时间及温湿度一体机	墙上暗装	Cat. 6 UTP JDG20 CE/WE	屏蔽网线 预留220V电源
10		拾音器	吸吊顶安装	Cat. 6 UTP JDG20 CE/WE	
11		示证终端	墙上暗装	Cat. 6 UTP JDG20 CE/WE	屏蔽网线 预留220V电源
12		对讲报警机	墙上暗装	Cat. 6 UTP JDG20 CE/WE	屏蔽网线 预留220V电源
13		家居控制模块	据实暗装	Cat. 6 UTP JDG20 CE/WE	屏蔽网线 预留220V电源
14		IP吸顶音箱	吸顶安装	Cat. 6 UTP JDG20 CE/WE	屏蔽网线

 [illegible]

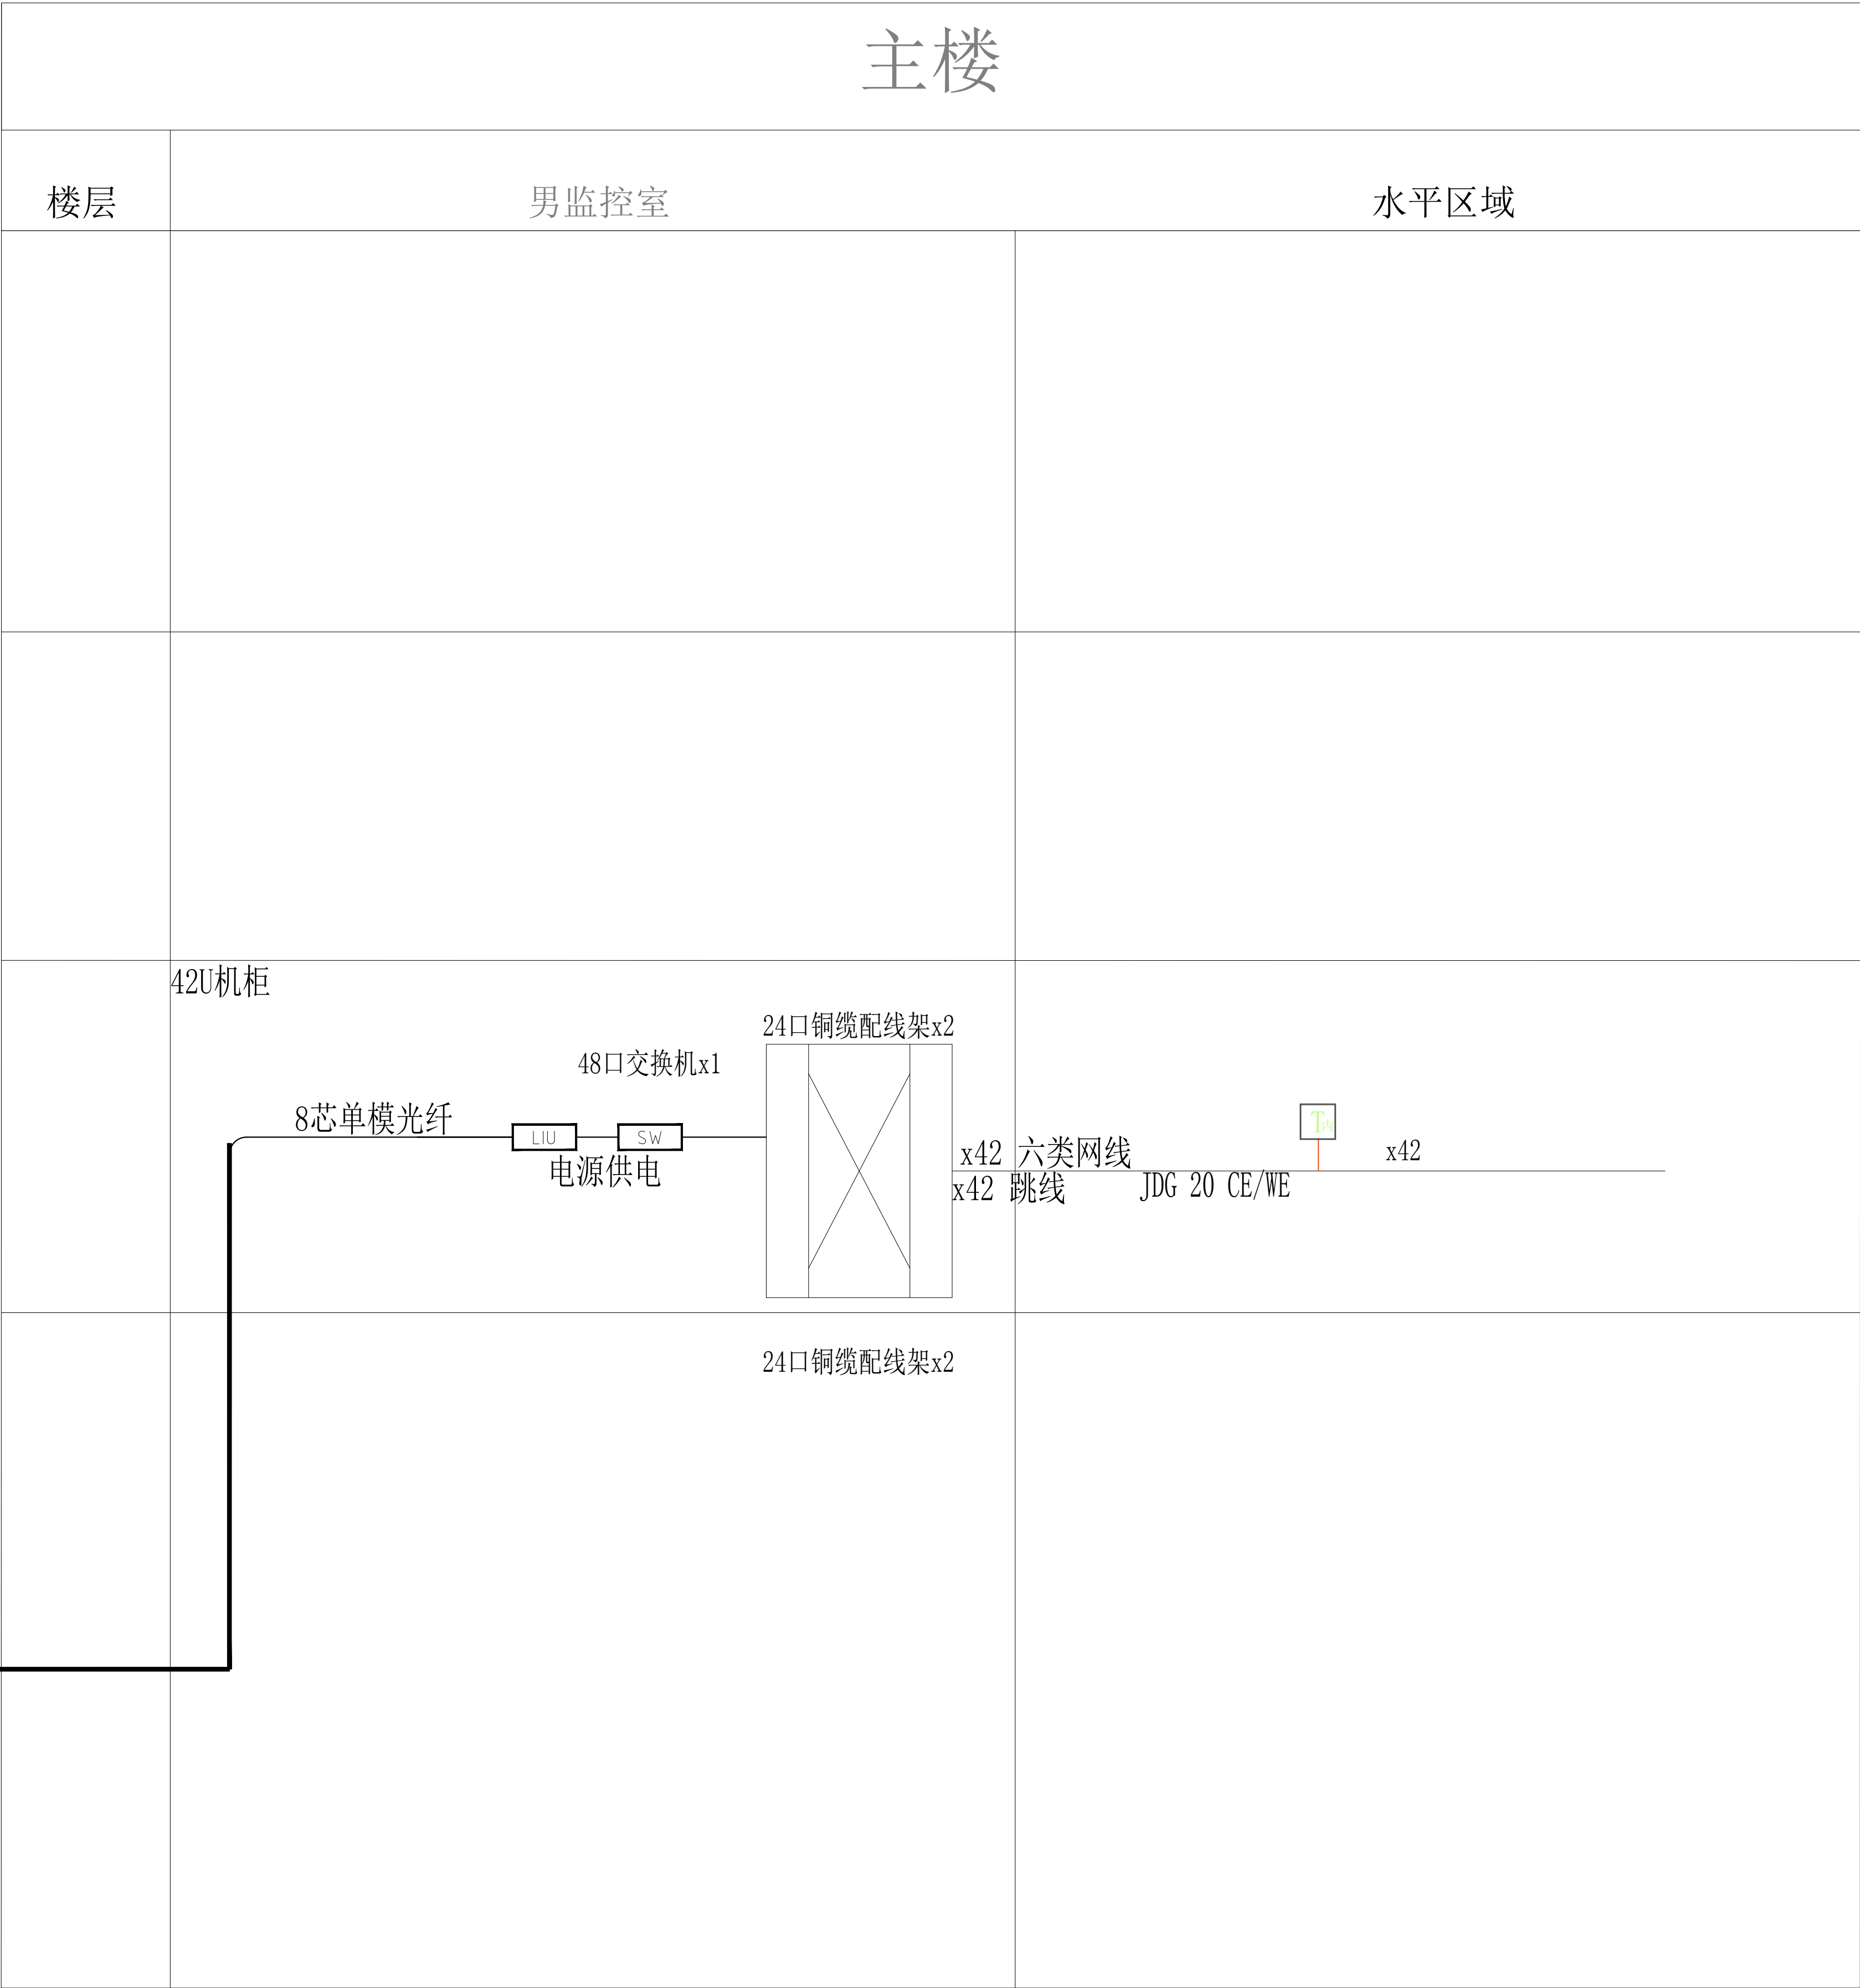

内网系统图

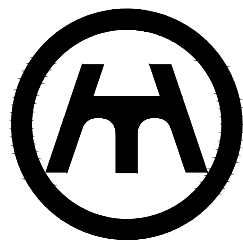

新中环

浙江新中环建筑设计有限公司
Zhejiang new central Architectural Design Co.,Ltd.

证书等级: 建筑甲级	证书编号: A133000701
Certificate Level:	Certificate number
证书等级: 市政乙级	证书编号: A233000708
Certificate Level:	Certificate number
证书等级: 城乡规划乙级	证书编号: 晋自资规划202001079
Certificate Level:	Certificate number

合作设计单位:
Jointly designed with

建设单位:
Client
中国共产党徐州市泉山区纪律检查委员会

工程名称:
Project
泉山区纪委监委谈话室装修工程

子项名称:
Item

图 名:
Drawing title
外网系统图



	实 名	签 名	日 期
审 定	李洪博		2026. 04
审 核	张振国		2026. 04
工程负责	柏丽		2026. 04
专业负责	张振国		2026. 04
设 计	龚 鑫		2026. 04
制 图	龚 鑫		2026. 04
校 对	王勇真		2026. 04

会 签		
Countersign		
建 筑		电 气
Arch		Elec
结 构		暖 通
Stur		Hvac
给 排 水		工 艺
PLum		Technology


盖 章： 未盖出图专用章无效

Seal

设计阶段	施工图	工程编号	24-XZQH-01
Design phase	Project type	Project no.	
专业类型	电气	图 号	DS02
Pro. type	Electrical	Drawing no.	
出图日期	2026. 04	版 次	第一版
Date	2026. 04	Rev no.	1

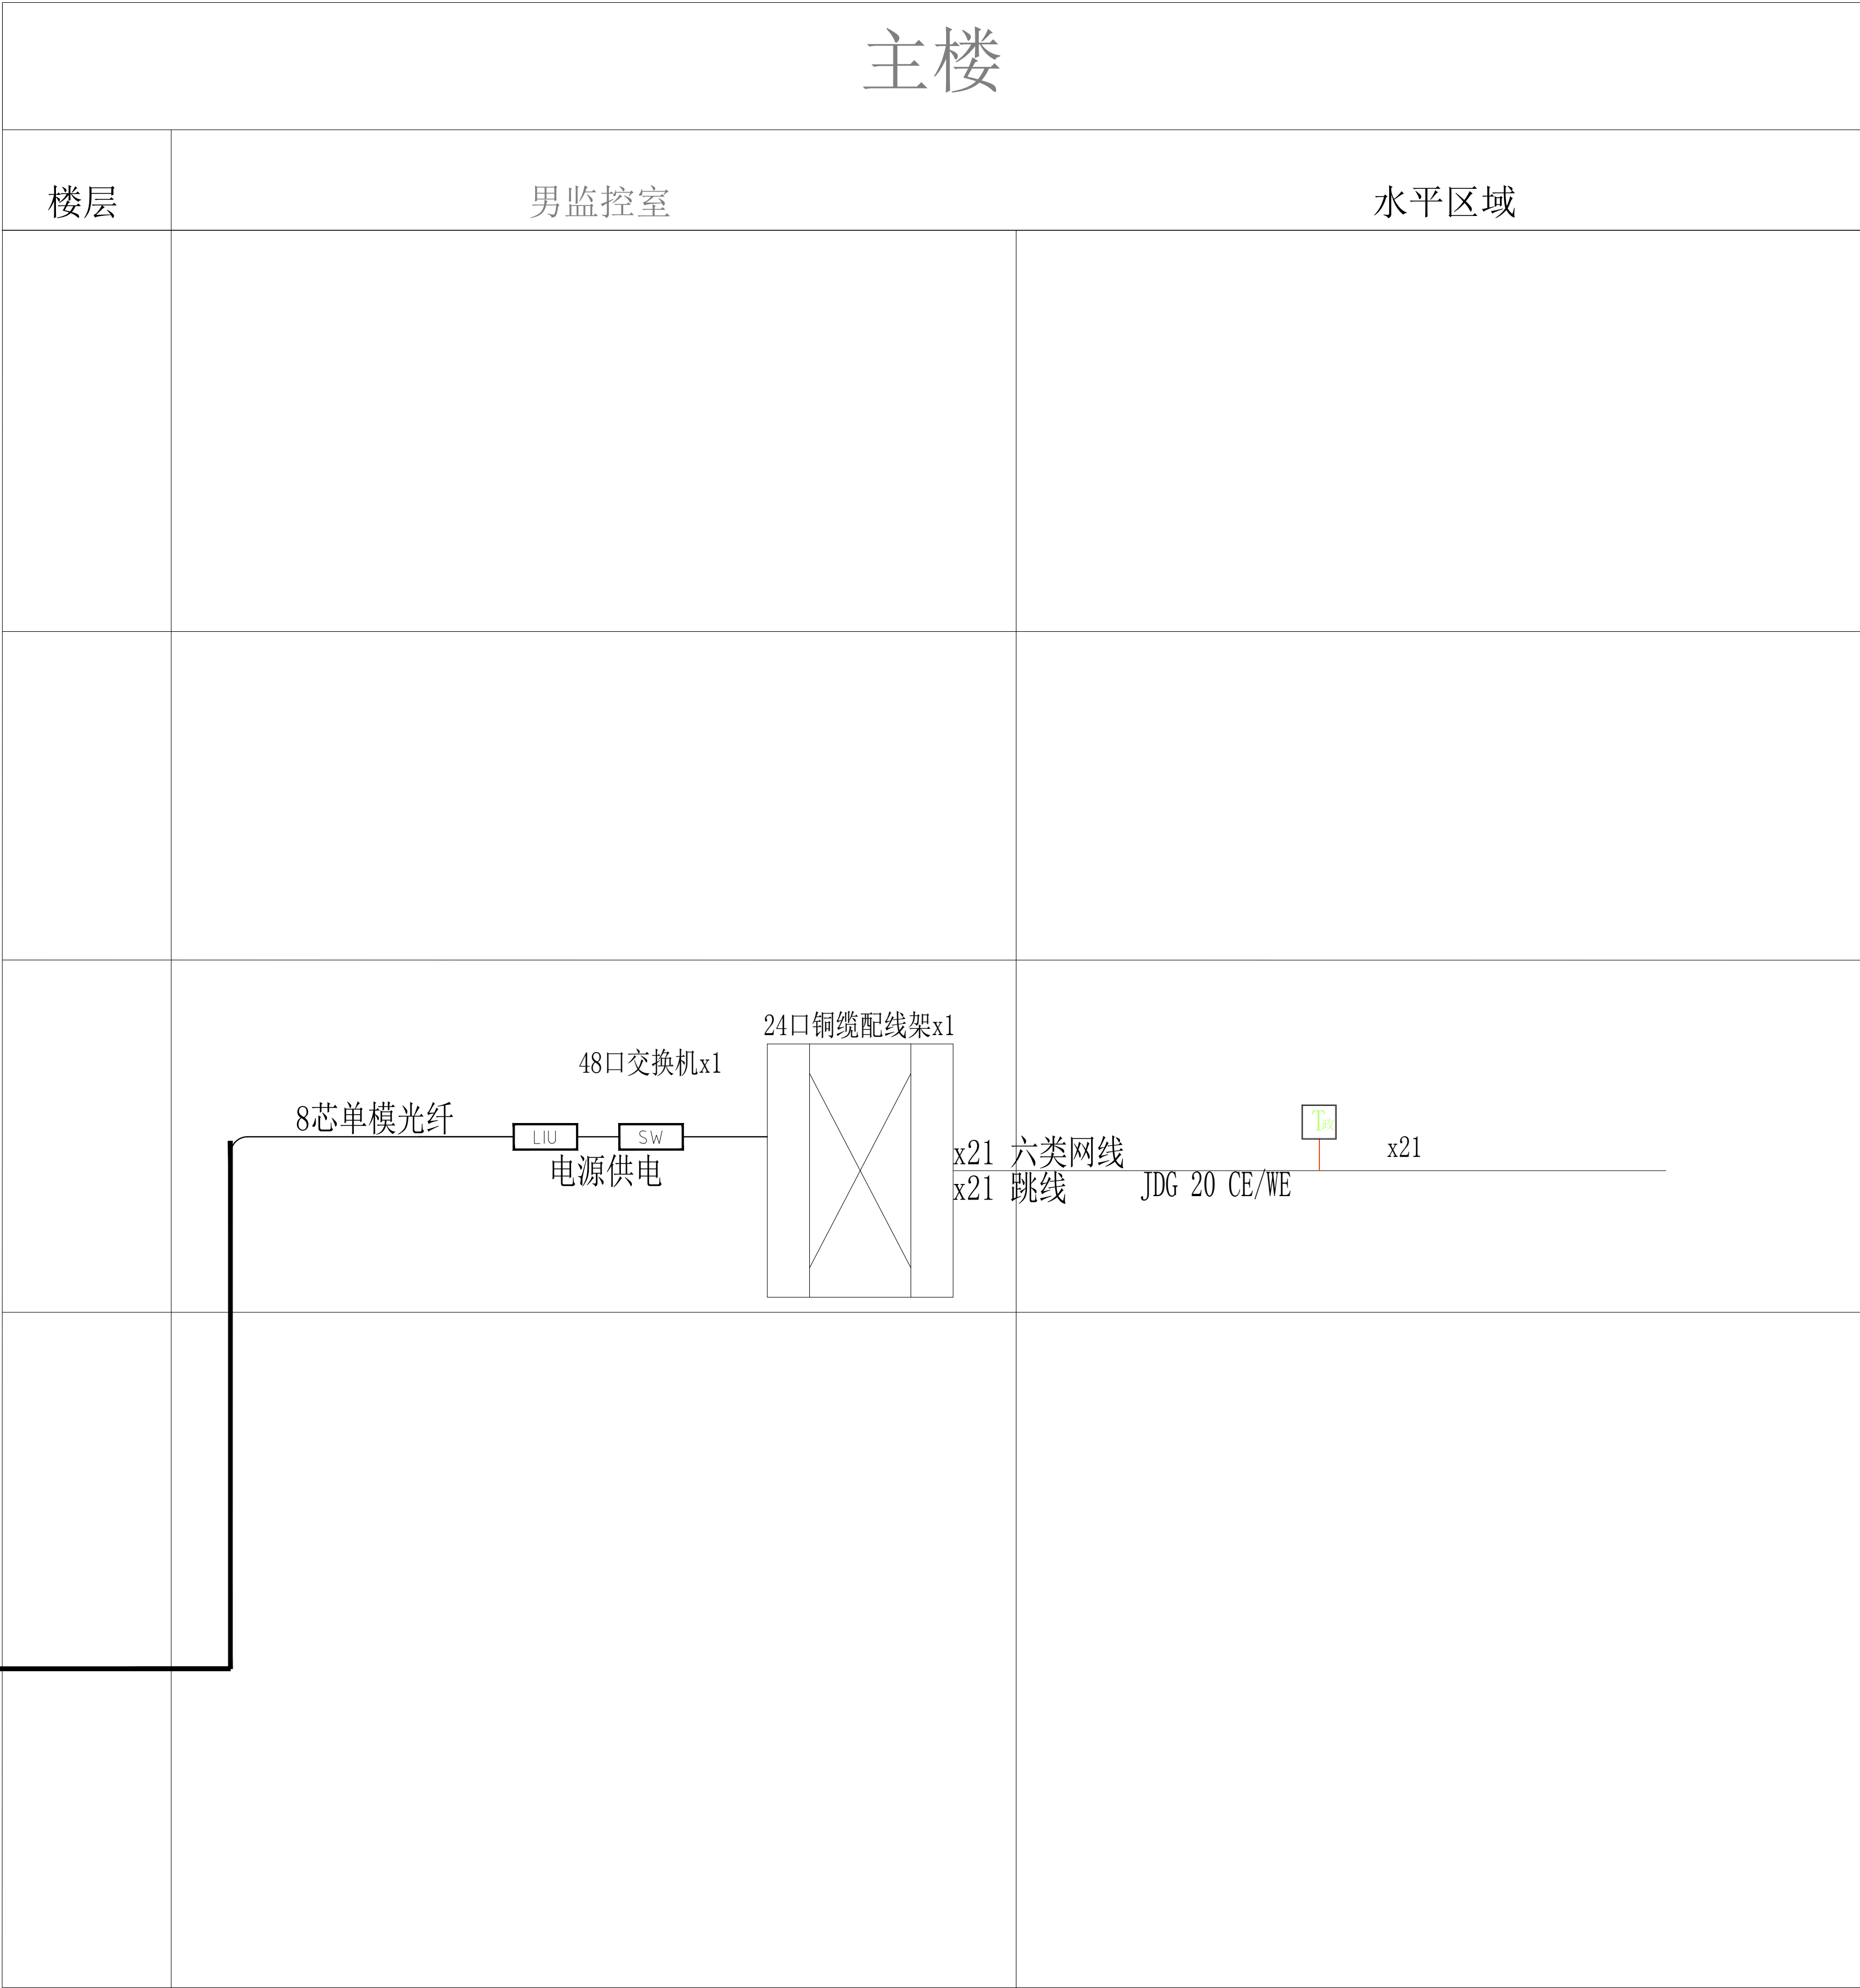 

政务网系统图

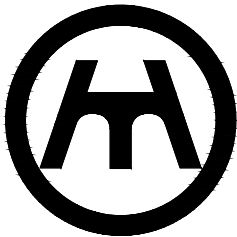

新中环

浙江新中环建筑设计有限公司

Zhejiang new central Architectural Design Co., Ltd.

证书等级: 建筑工程甲级	证书编号: A133000701
Certificate Level:	Certificate number
证书等级: 市政乙级	证书编号: A233000708
Certificate Level:	Certificate number
证书等级: 城乡规划乙级	证书编号: 自资资建规[2020]07号
Certificate Level:	Certificate number

合作设计单位:

Jointly designed with

建设单位:

Client

中国共产党徐州市泉山区纪律检查委员会

工程名称:

Project

泉山区纪委监委谈话室装修工程




子项名称:

Item

图 名:

Drawing title

   内网系统图

	实 名	签 名	日 期
	Real name	Signature	Date
审 定	李洪博		2026. 04
Authorized by			
审 核	张振国		2026. 04
Reviewed			
工程负责	柏丽		2026. 04
Project director			
专业负责	张振国		2026. 04
Discipline Responsible by			
设 计	龚 鑫		2026. 04
Designed by			
制 图	龚 鑫		2026. 04
Drawn by			
校 对	王勇真		2026. 04
Checked by			
会 签			
Countersign			
建 筑		电 气	
Arch		Elec	
结 构		暖 通	
Stur		Hvac	
给 排 水		工 艺	
PLum		Technology	
盖 章:	未盖出图专用章无效		
Seal			

设计阶段	施工图	工程编号	24-XZQH-01
Design phase		Project no.	
专业类型	电气	图 号	DS03
Pro. type		Drawing no.	
出图日期	2026. 04	版 次	第一版
Date		Rev.no	



证书等级: 建筑甲级、风景园林甲级	证书编号: A133000701
Certificate Level	Certificate number
证书等级: 市政乙级	证书编号: A233000708
Certificate Level	Certificate number
证书等级: 城乡规划乙级	证书编号: 浙自资资规划202006
Certificate Level	Certificate number

合作设计单位:
jointly designed with

建设单位:
Client
中国共产党徐州市泉山区纪律检查委员会

工程名称:
Project
泉山区纪委监委谈话室装修工程


子项名称:
Item

图 名:
drawing title
安防系统图


	实 名	签 名	日 期
	Real name	Signature	Date
定 额	李洪博		2026. 04
族	张振国		2026. 04
工程负责	柏丽		2026. 04
项目负责	张振国		2026. 04
专业负责	计 鑫		2026. 04
可操作由	侯 鑫		2026. 04
设计	侯 鑫		2026. 04
由	王明真		2026. 04
对			
审核			
Counter			
签			
筑	电	气	
Arch	Elec		
构	暖	通	
Star	Hvac		
排水	工	艺	
Plum	Technology		

章：未盖出图专用章无效

设计阶段 Design phase	施工图	工程编号 Project no.	24-ZXKZH-01
专业类型 Pro. type	电气	图 号 Drawing no.	DS04
出图日期 Date	2026. 04	版 次 Rev.no	第一版

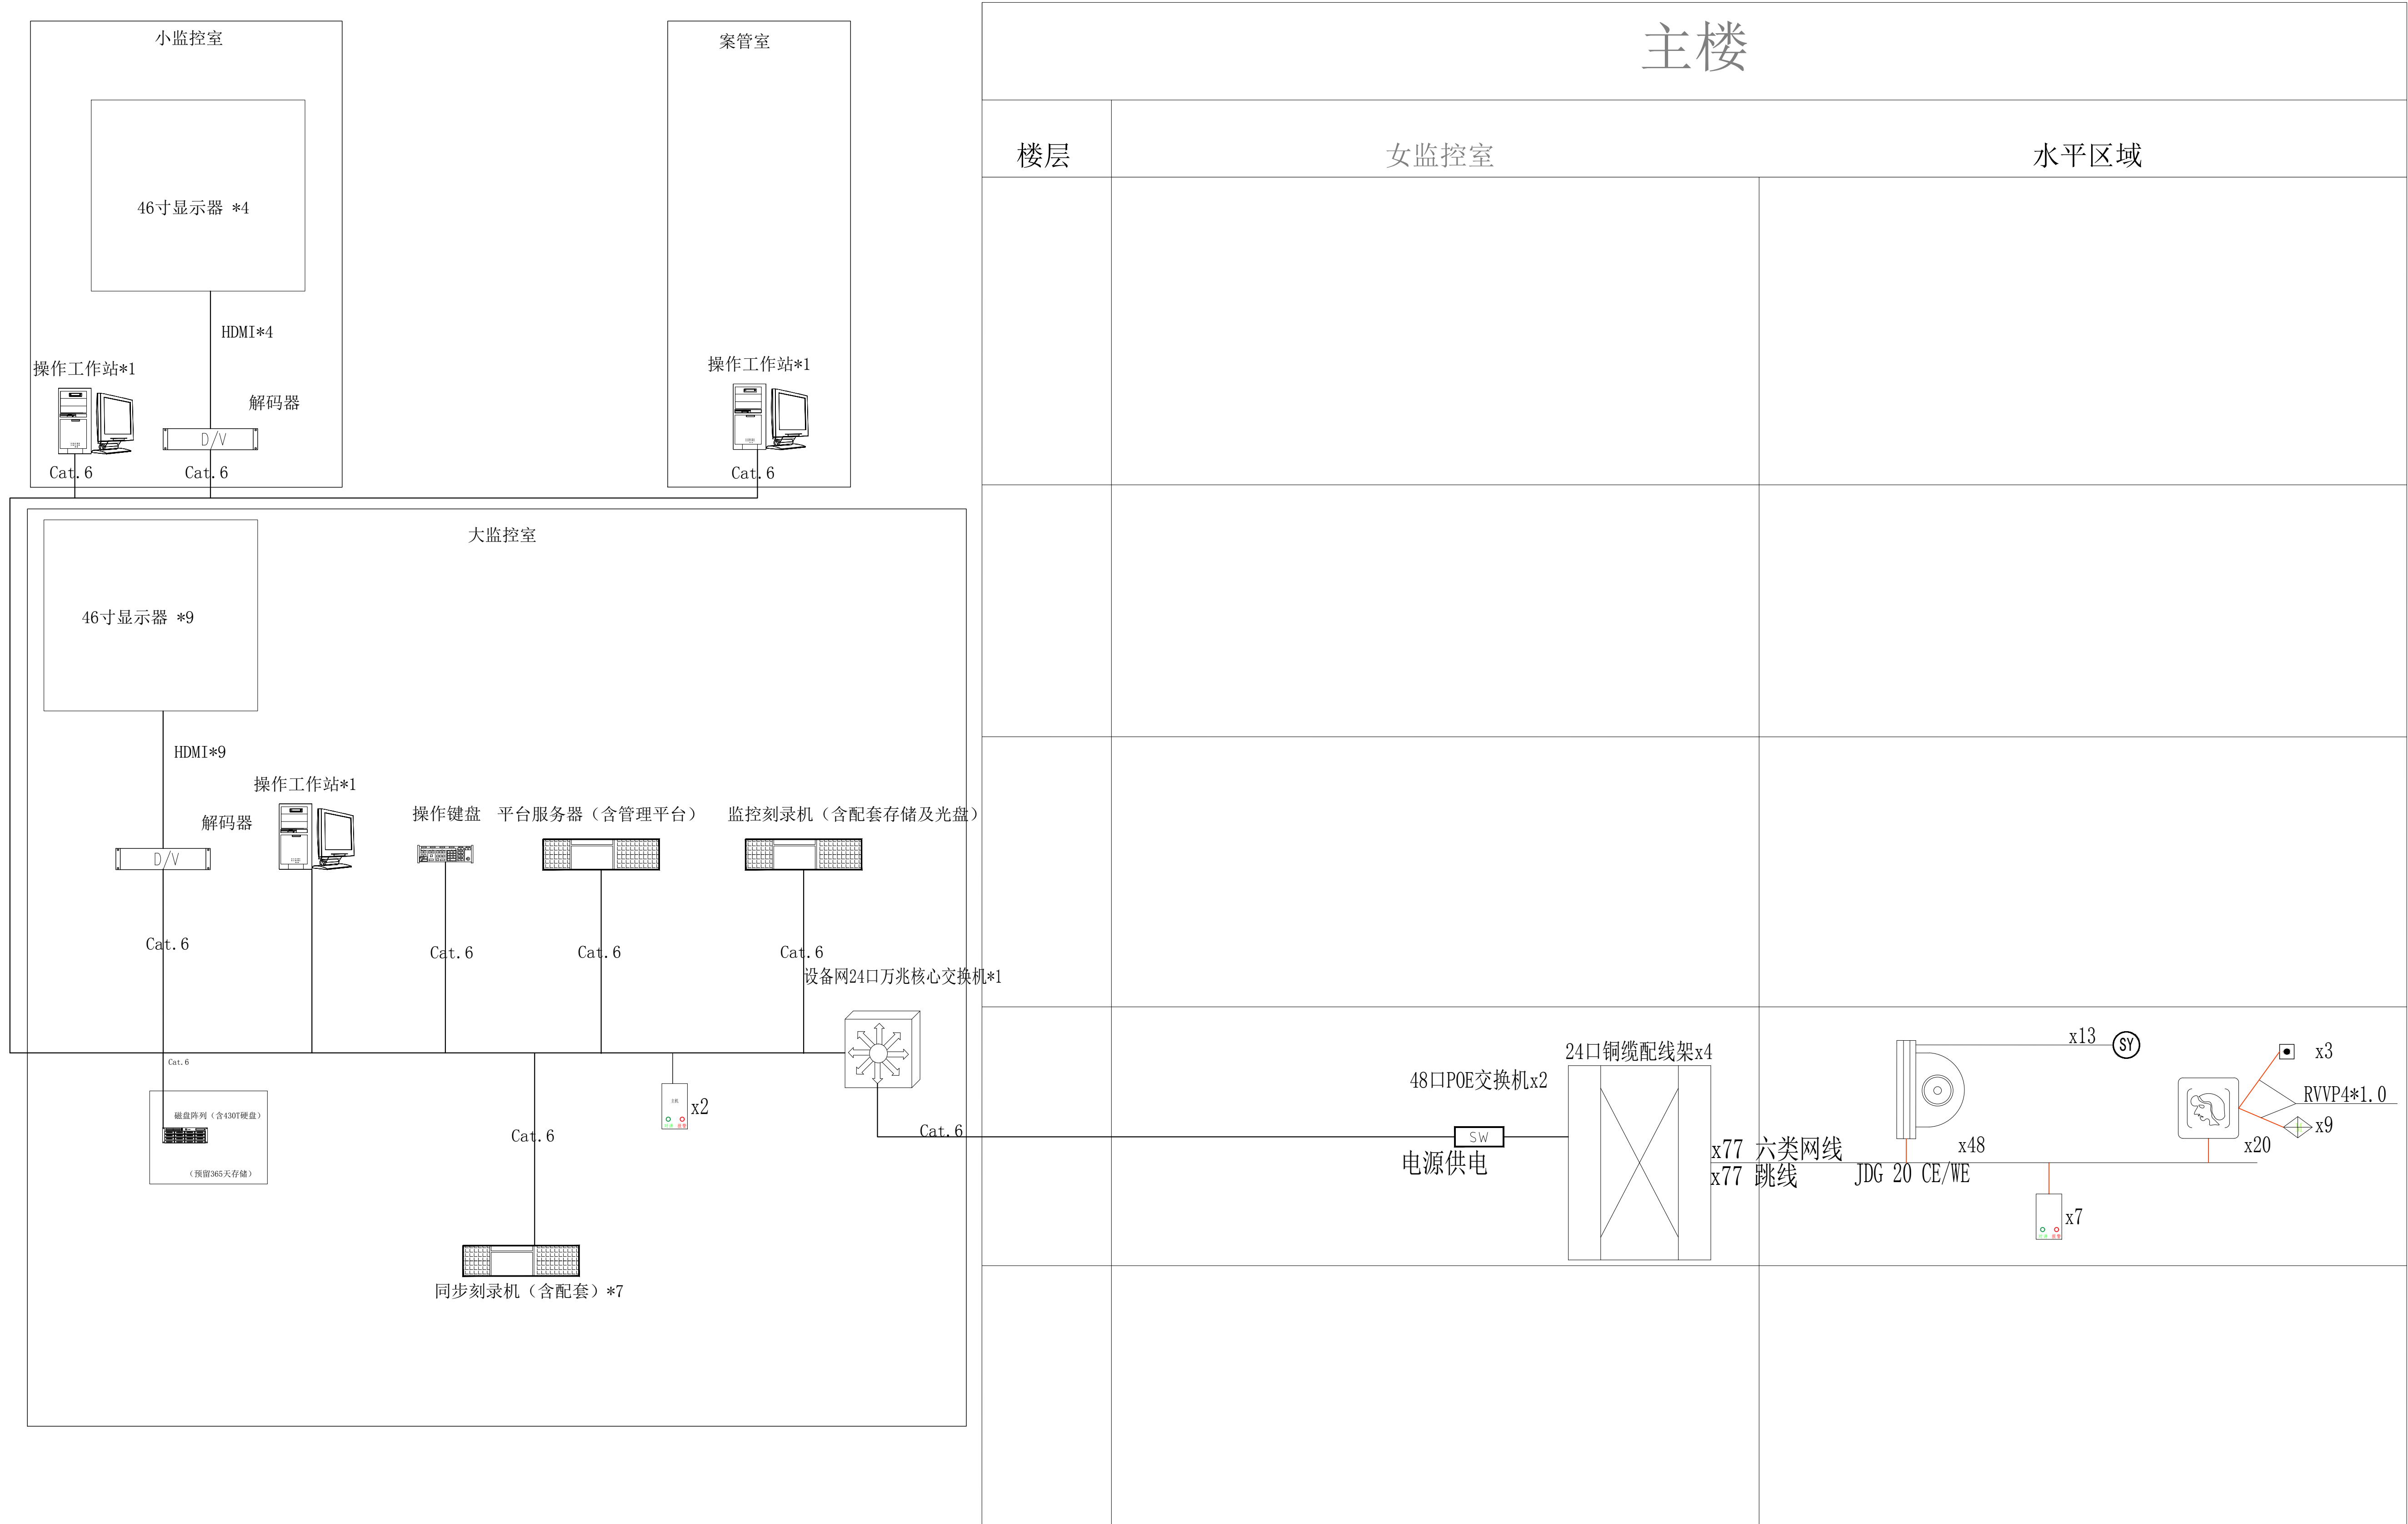

安防系统图

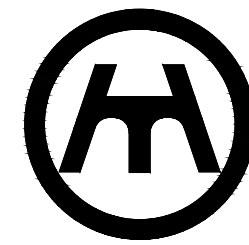

新中环

浙江新中环建筑设计有限公司
Zhejiang new central Architectural Design Co., Ltd.

证书等级: 建筑甲级 风景园林甲级 证书编号: A133000701

Certificate Level: Certificate number

证书等级: 市政乙级 证书编号: A233000708

Certificate Level: Certificate number

证书等级: 城乡规划乙级 证书编号: 晋自规筑设[2020]079

Certificate Level: Certificate number

合作设计单位:
Jointly designed with

建设单位:
Client

中国共产党徐州市泉山区纪律检查委员会

工程名称:
Project

泉山区纪委监委谈话室装修工程

子项名称:
Item

图 名:
Drawing title

谈话系统图

	实 名	签 名	日 期
	Real name	Signature	Date

审 定	李洪博		2026. 04
-----	-----	--	----------

审 核	张振国		2026. 04
-----	-----	--	----------

工程负责	柏丽		2026. 04
------	----	--	----------

专业负责	张振国		2026. 04
------	-----	--	----------

设 计	龚 鑫		2026. 04
-----	-----	--	----------

制 图	龚 鑫		2026. 04
-----	-----	--	----------

校 对	王勇真		2026. 04
-----	-----	--	----------

会 签			
-----	--	--	--

建 筑		电 气	
-----	--	-----	--

结 构		暖 通	
-----	--	-----	--

给 排 水		工 艺	
-------	--	-----	--

技 术		Technology	
-----	--	------------	--

盖 章: 未盖出图专用章无效

Seal

设计阶段
Design phase

施工图

工程编号
Project no.

24-XZQH-01

专业类型
Pro. type

电 气

图 号
Drawing no.

D505

出图日期
Date


2026. 04

版 次
Rev no.

第一版

次系统图仅为示意

谈话系统图

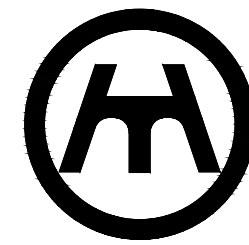

新中环

浙江新中环建筑设计有限公司
Zhejiang new central Architectural Design Co., Ltd.

证书等级: 建筑甲级, 风景园林甲级 Certificate Level: A133000701

证书等级: 市政乙级 Certificate Level: A233000708

证书等级: 城乡规划乙级 Certificate Level: A333000709

证书等级: 市政公用工程20200709 Certificate Level: A433000710

合作设计单位:
Jointly designed with

建设单位:

Client
中国共产党徐州市泉山区纪律检查委员会

工程名称:

Project
泉山区纪委监委谈话室装修工程

子项名称:

Item

图 名:

Drawing title

门禁安装大样图

	实 名	签 名	日 期
	Real name	Signature	Date

审 定	李洪博	李洪博	2026. 04
Authorized by			

审 核	张振国	张振国	2026. 04
Reviewed			

工程负责	柏丽	柏丽	2026. 04
Project director			

专业负责	张振国	张振国	2026. 04
Responsible by			

设 计	龚 鑫	龚鑫	2026. 04
Designed by			

制 图	龚 鑫	龚鑫	2026. 04
Drawn by			

校 对	王勇真	王勇真	2026. 04
Checked by			

会 签			
Countersign			

建 筑	电 气	
Arch	Elec	

结 构	暖 通	
Stur	Hvac	

给 排 水	工 艺	
PLum	Technology	


盖 章: 未盖出图专用章无效

Seal


设计阶段	施工图	工程编号	24-XZQH-01
Design phase		Project no.	

专业类型	电气	图 号	DS06
Pro. type		Drawing no.	


出图日期	2026. 04	版 次	第一版
Date		Revno	

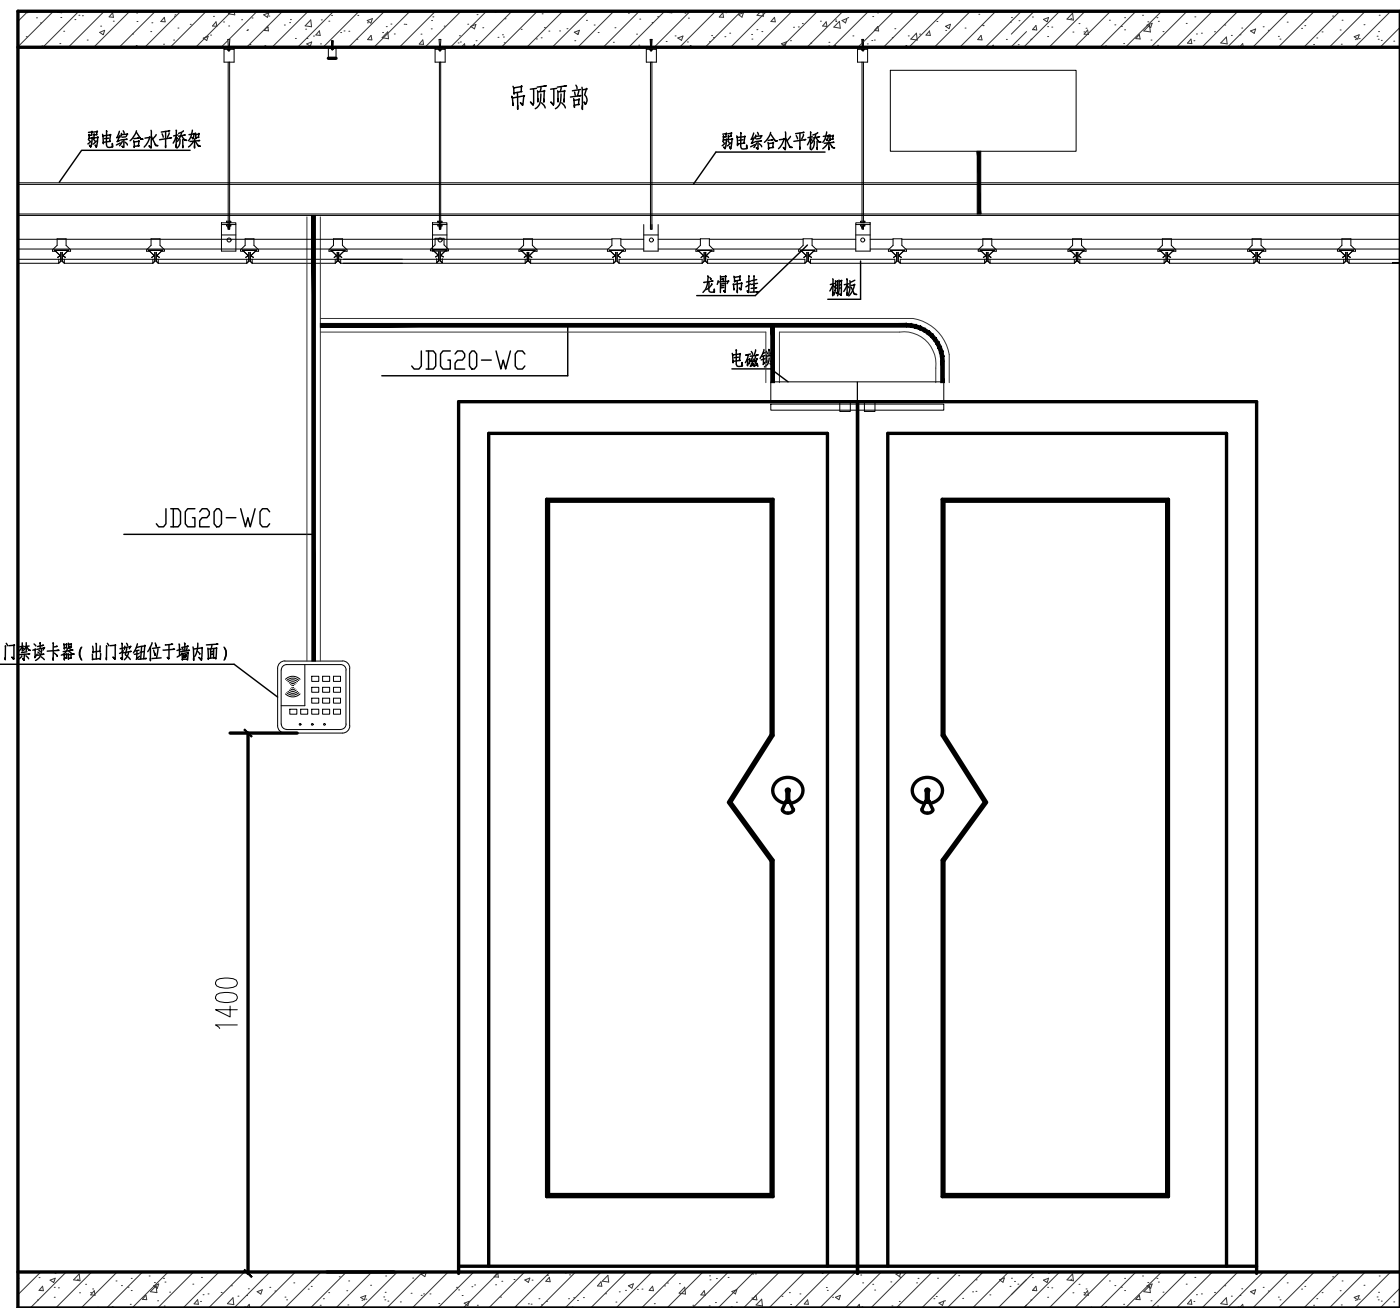


门禁安装大样图 (双门正面)

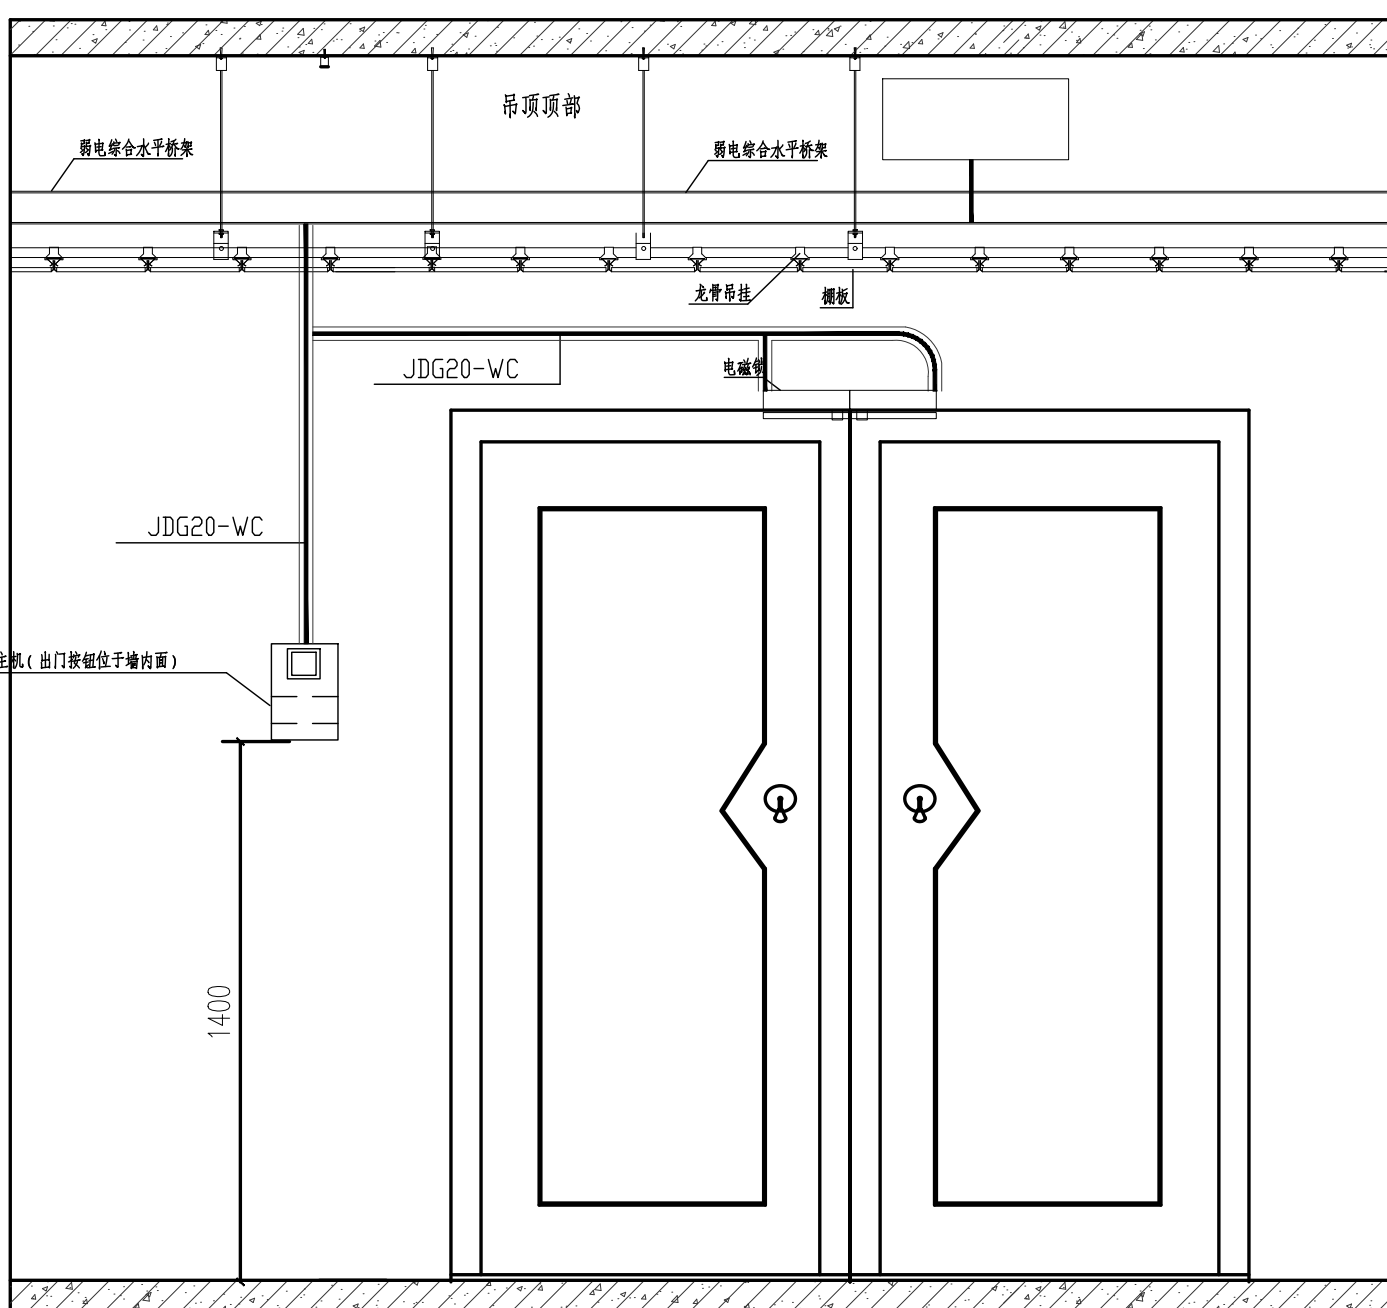



单元门口机安装大样图 (双门正面)

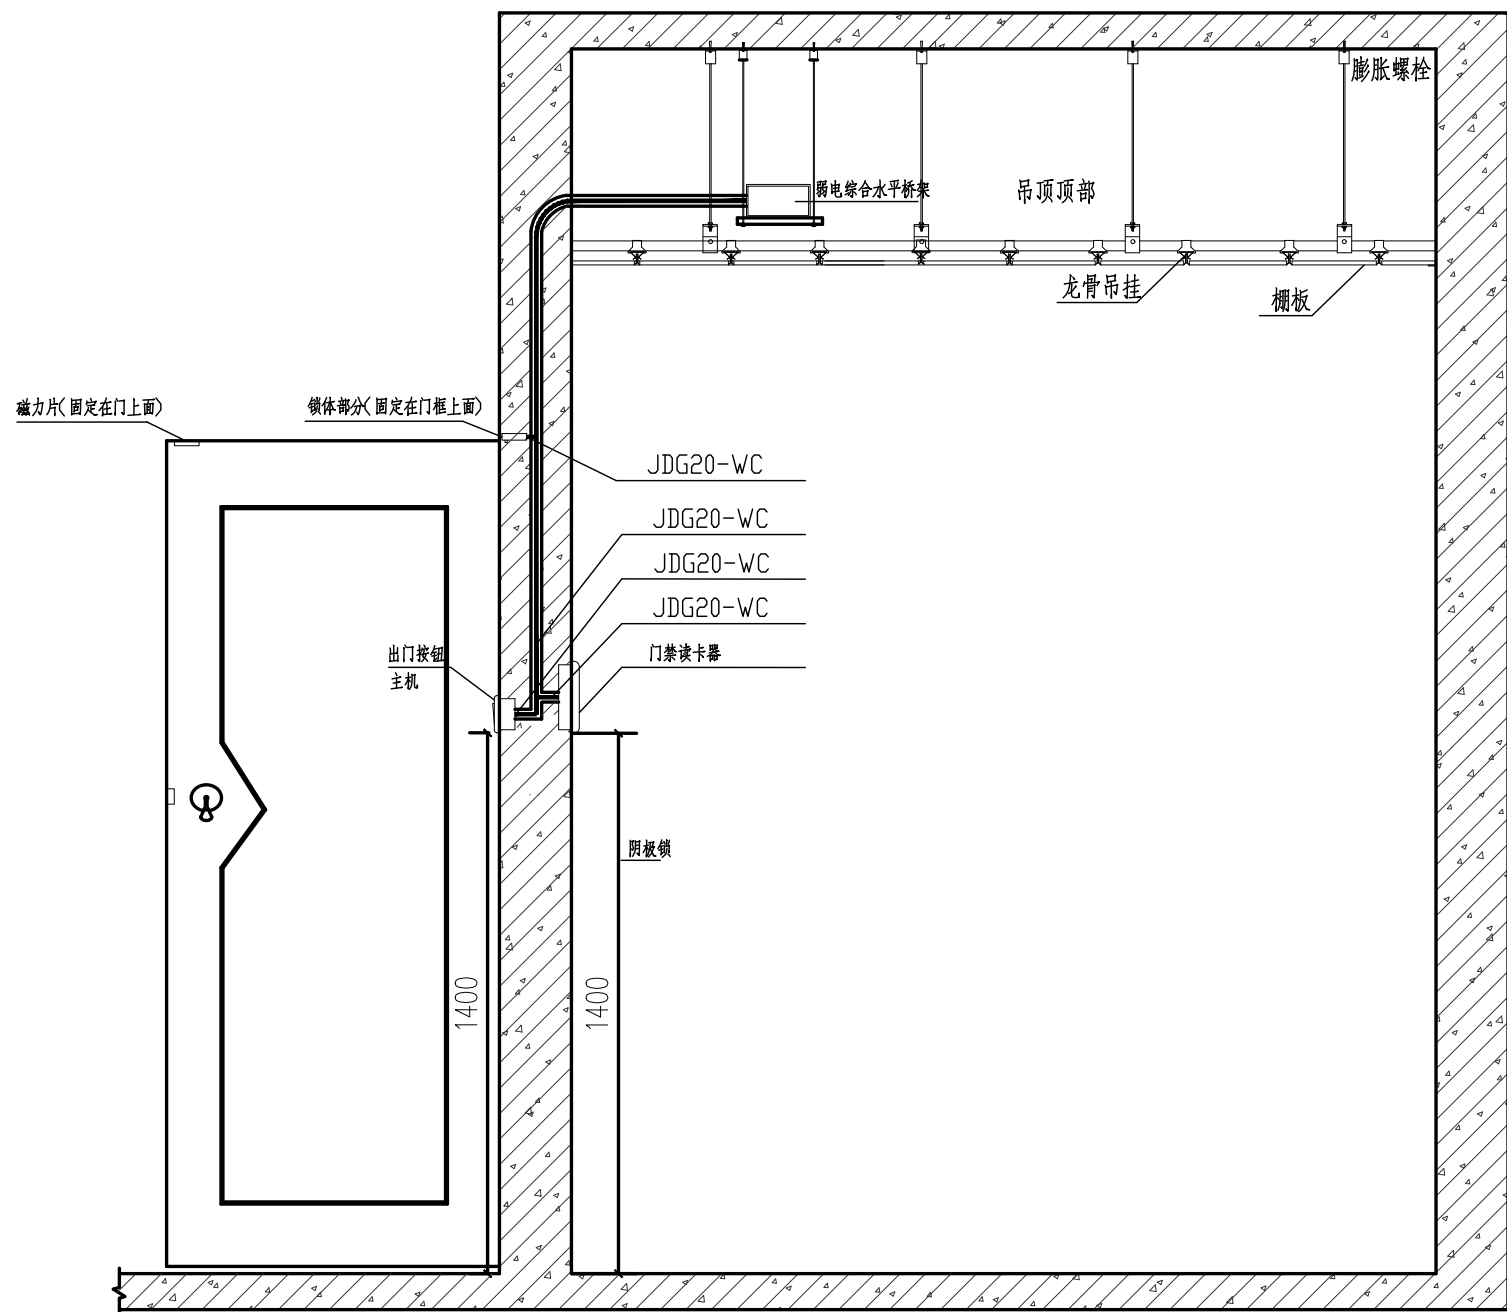

门禁安装大样图 (双门侧面)

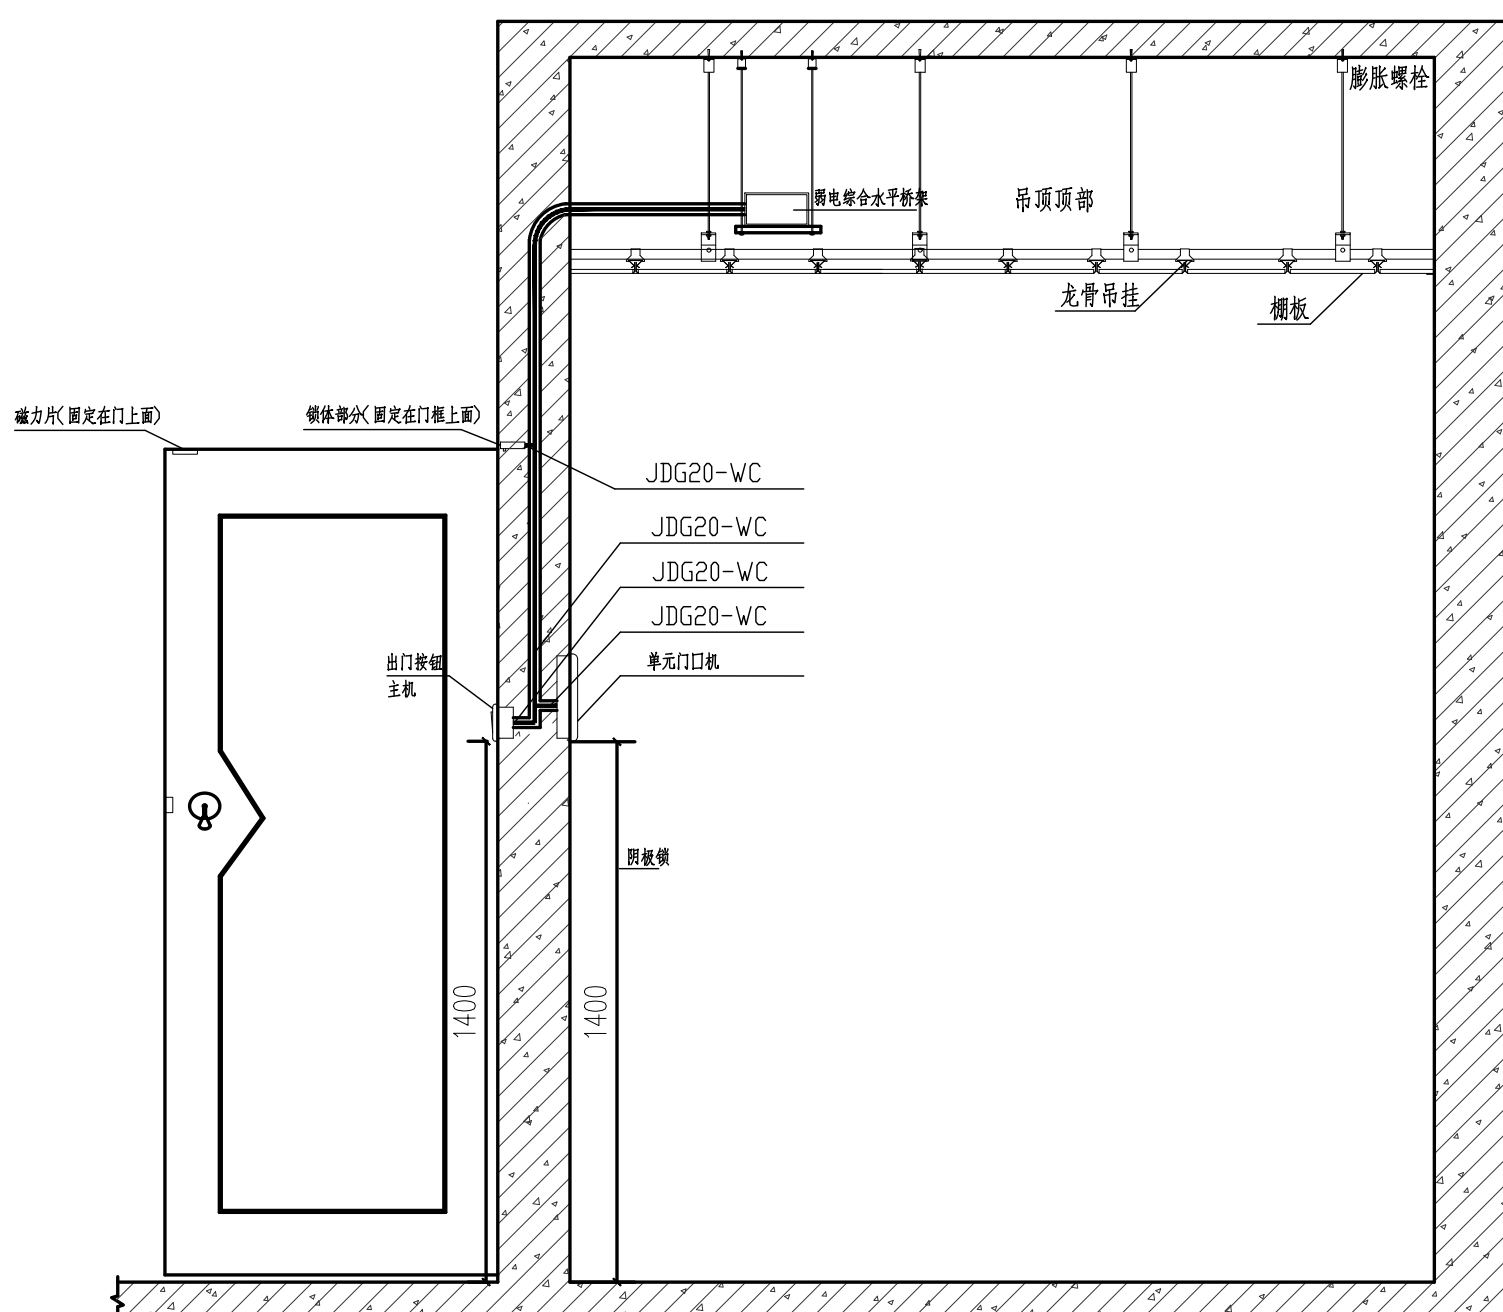

门禁安装大样图 (双门侧面)

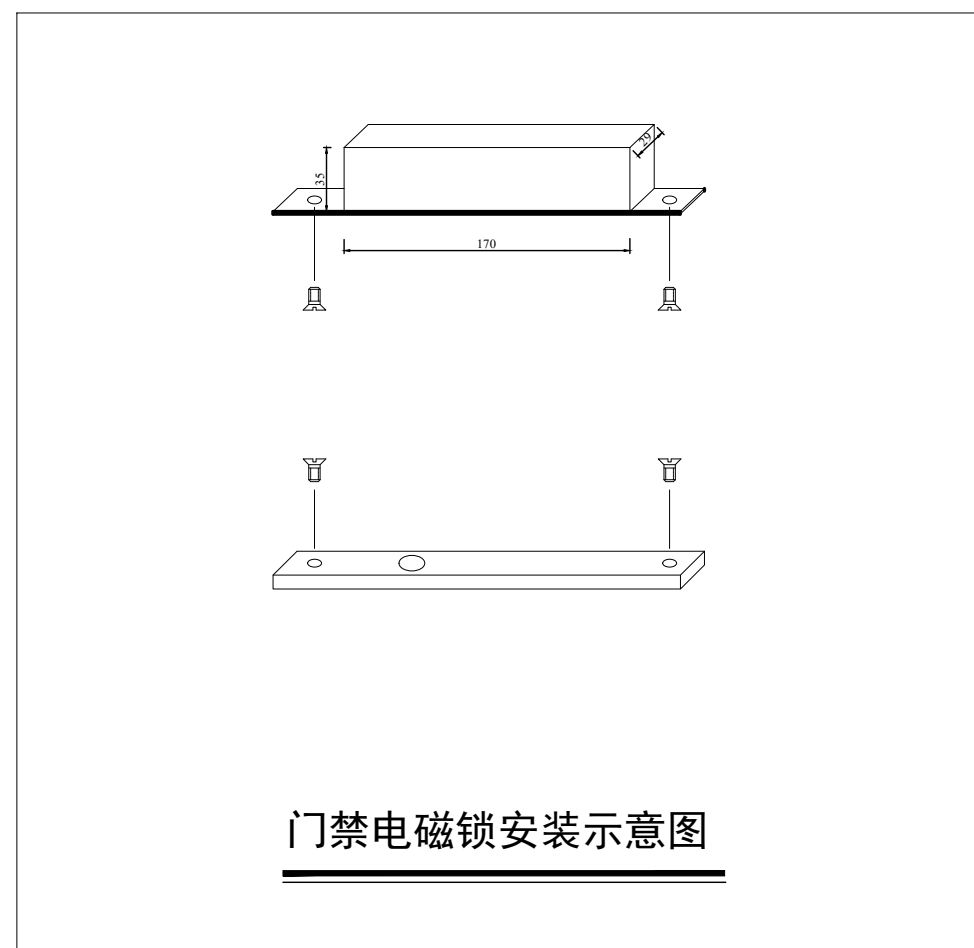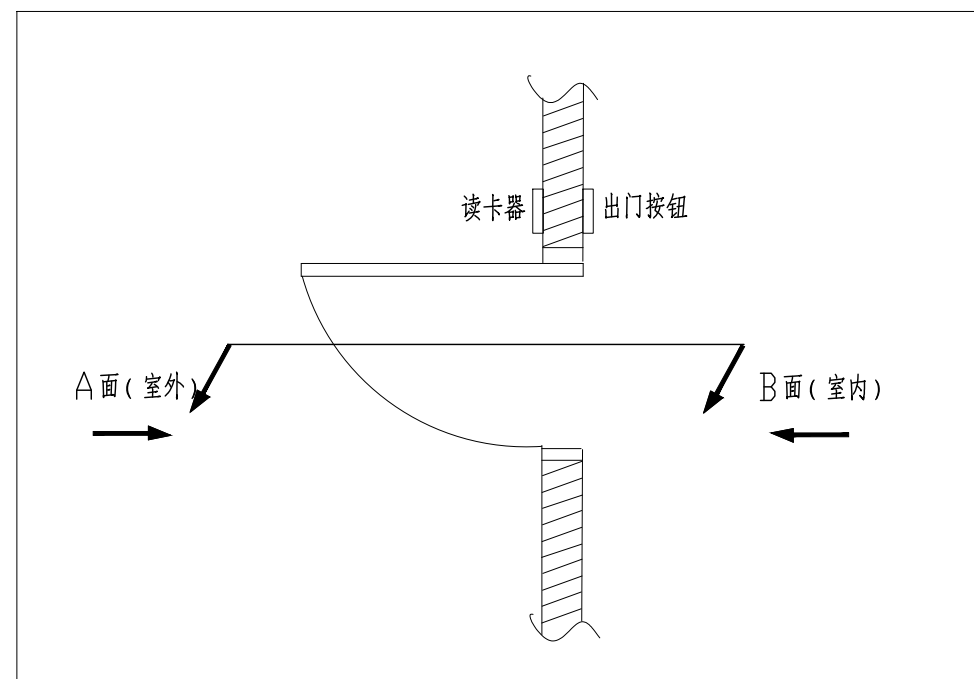

门禁电磁锁安装示意图

门禁安装大样图



新中环

浙江新中环建筑设计有限公司
Zhejiang new central Architectural Design Co., Ltd.

证书等级: 建筑甲级, 风景园林甲级
Certificate Level: Certificate number

证书等级: 市政乙级
Certificate Level: Certificate number

证书等级: 城乡规划乙级
Certificate Level: Certificate number

证书等级: 市政公用工程202007号
Certificate Level: Certificate number

合作设计单位:
Jointly designed with

建设单位:
Client

中国共产党徐州市泉山区纪律检查委员会

工程名称:
Project

泉山区纪委监委谈话室装修工程

子项名称:
Item

图 名:
Drawing title

监控安装大样图

实 名 签 名 日 期
Real name Signature Date

审 定 李洪博 2026. 04
Authorized by

审 核 张振国 2026. 04
Reviewed

工程负责 柏丽 2026. 04
Project director

专业负责 张振国 2026. 04
Responsible by

设 计 龚 鑫 2026. 04
Designed by

制 图 龚 鑫 2026. 04
Drawn by

校 对 王勇真 2026. 04
Checked by

会 签
Countersign

建 筑 电 气
Arch Elec

结 构 暖 通
Stur Hvac


给 排 水 工 艺
PLum Technology

盖 章: 未盖出图专用章无效
Seal


设计阶段 施工图 工程编号 24-XZQH-01
Design phase Project no.

专业类型 电气 图 号 DS07
Pro. type Drawing no.


出图日期 2026. 04 版 次 第一版
Date Revno

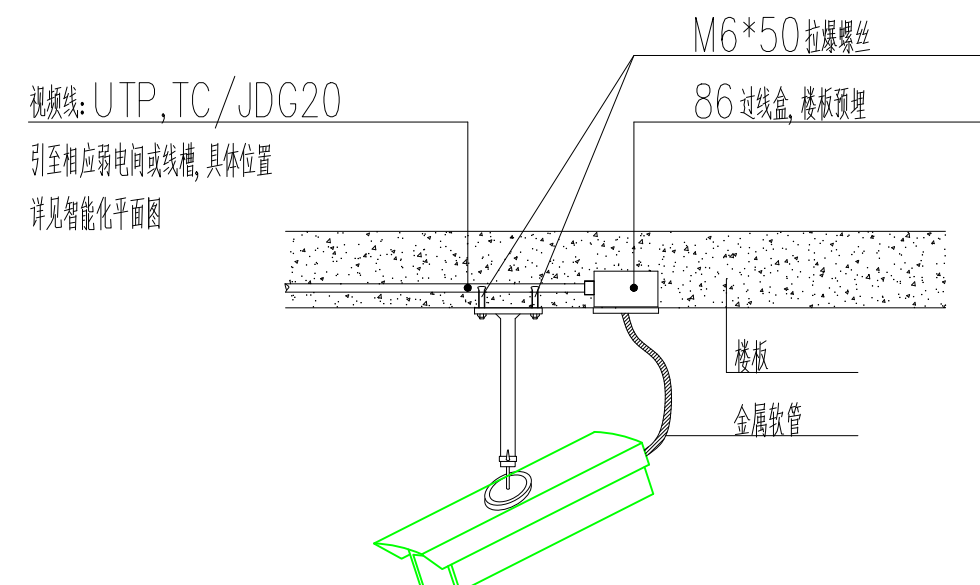


室内固定式摄像机楼板安装大样图

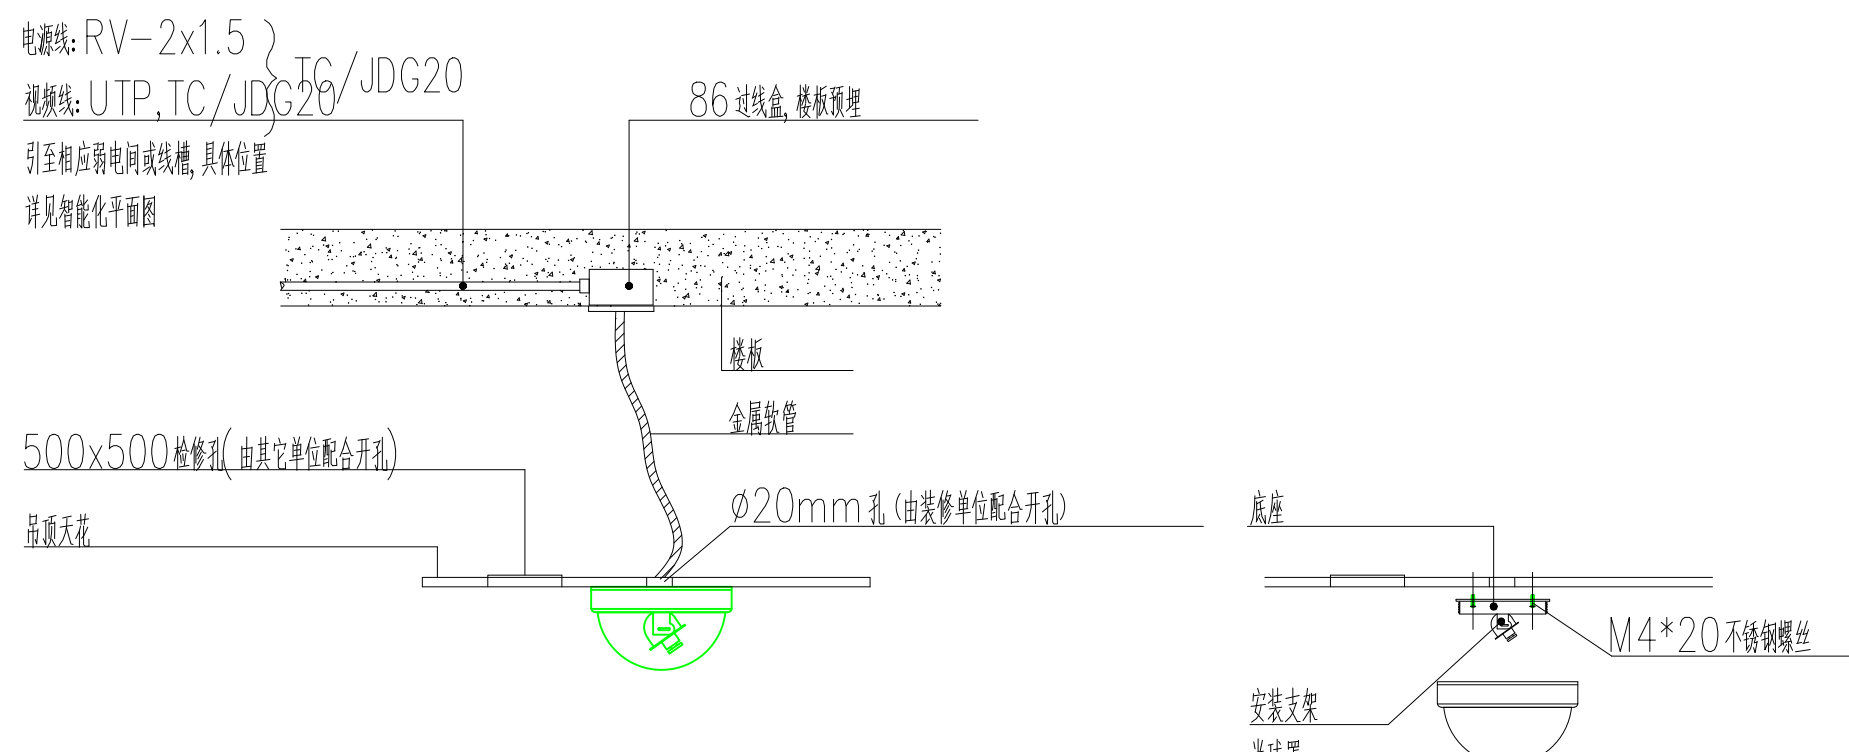


室内半球摄像机吊顶安装大样图

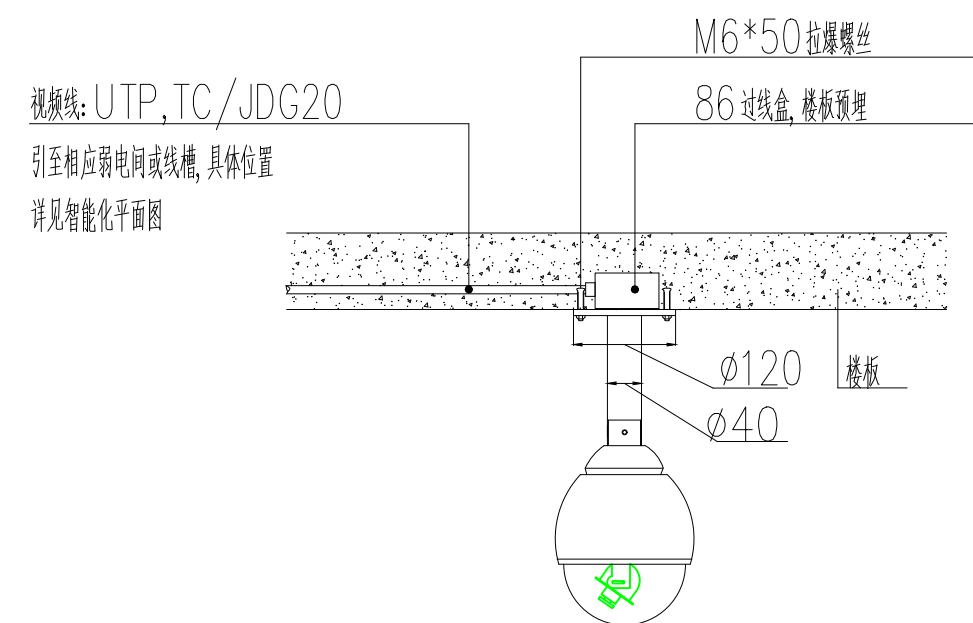


室内全球摄像机楼板安装大样图

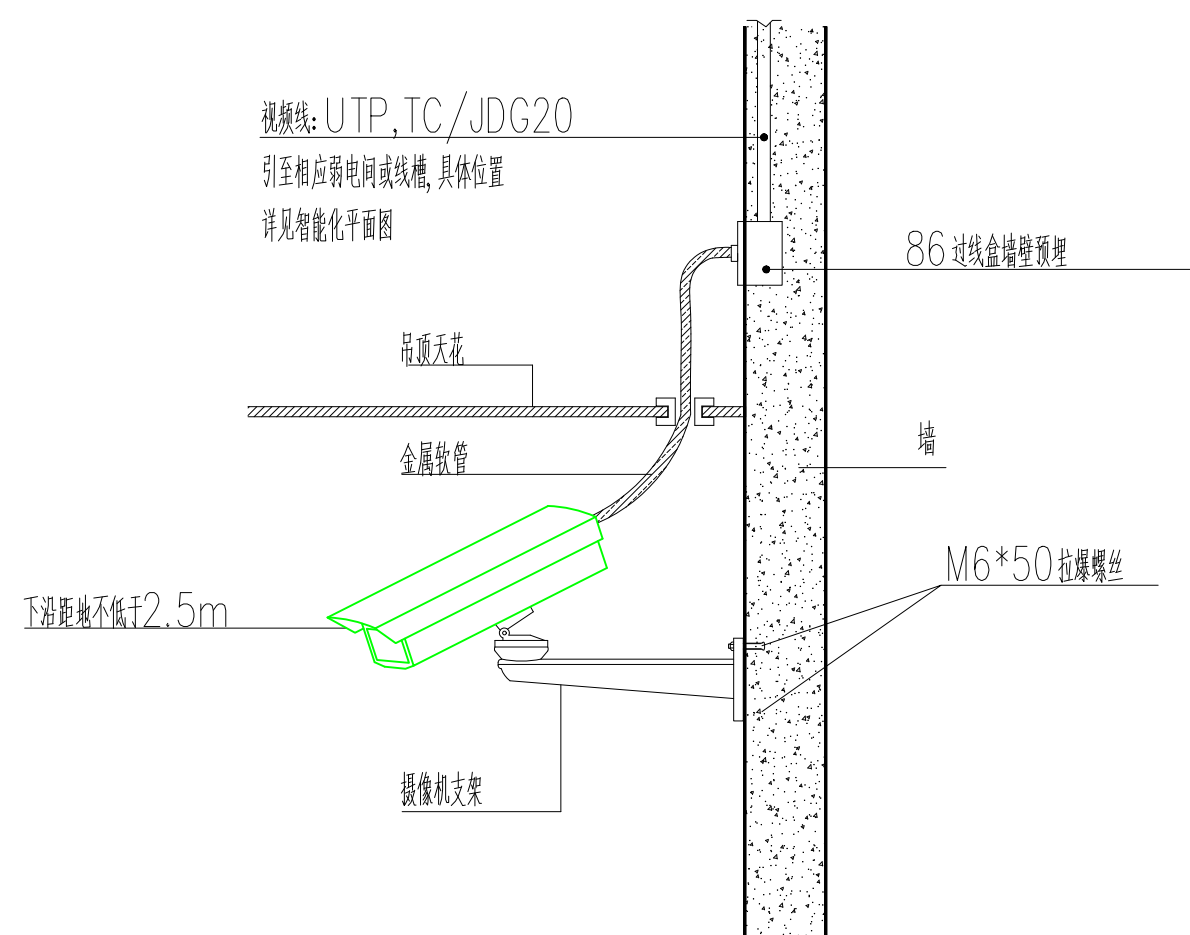

室内固定式摄像机壁挂安装大样图

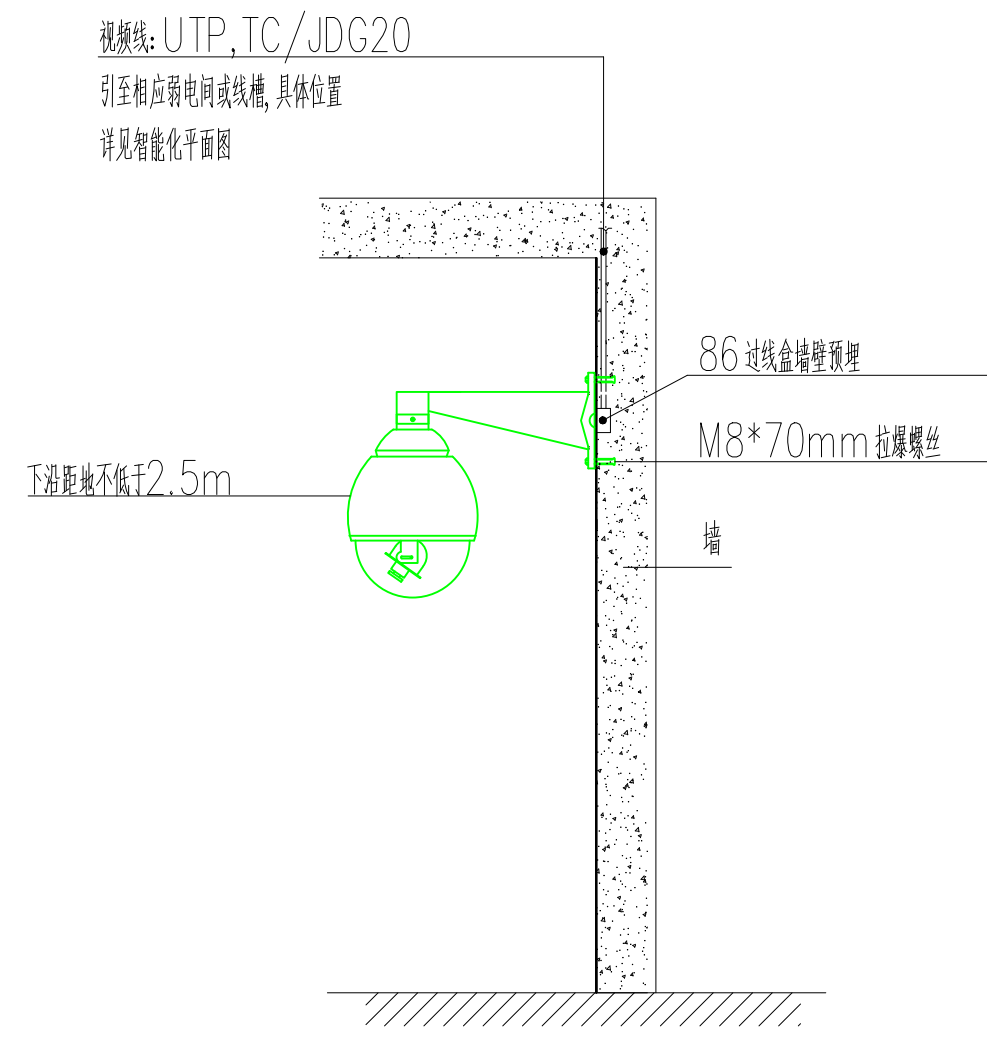


室内全球摄像机壁挂安装大样图

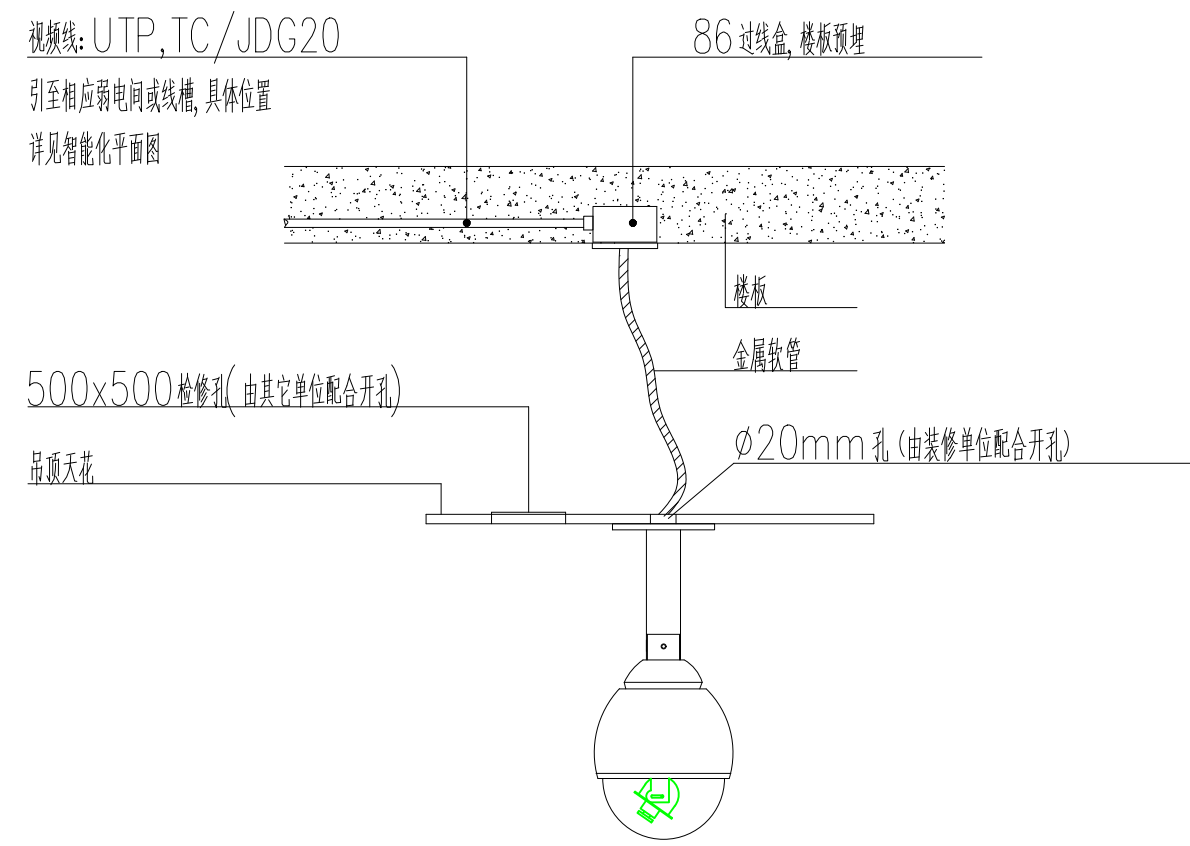


室内全球摄像机吊顶安装大样图


监控安装大样图

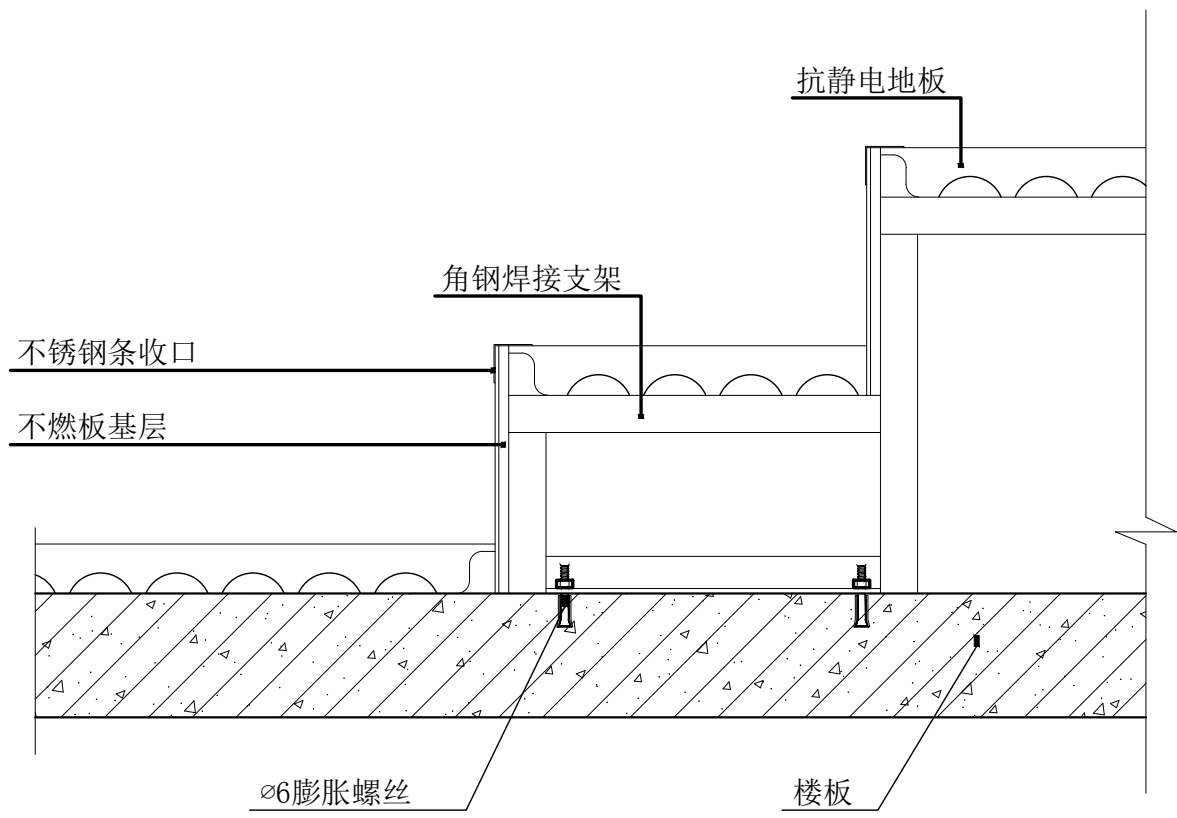


地板台阶剖面图

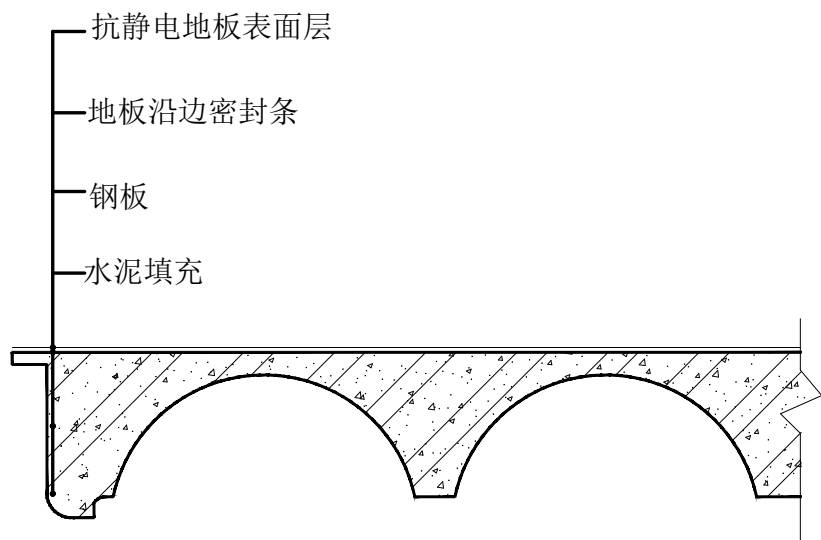


防静电地板剖面

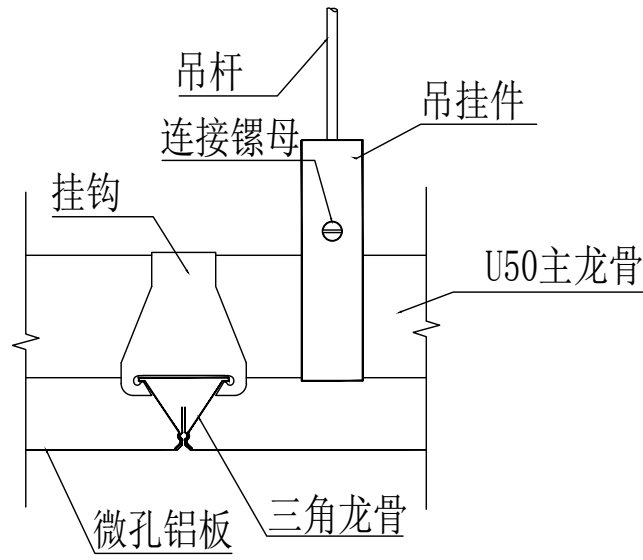


顶部龙骨接点图

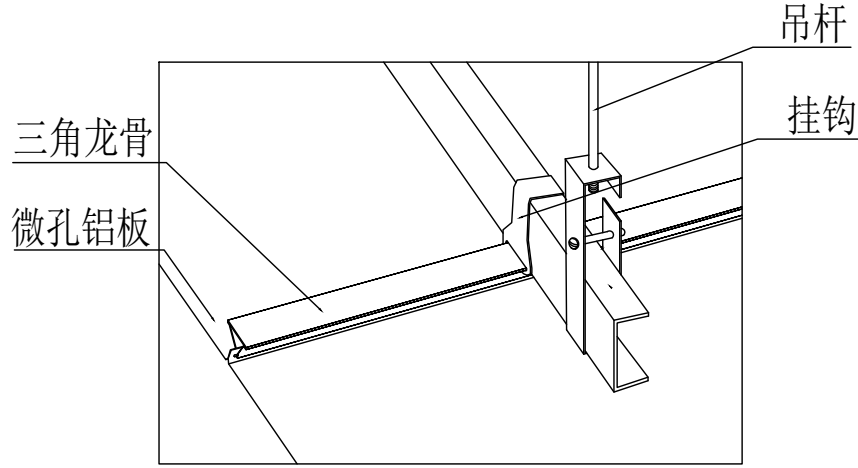


顶部龙骨接点透视图

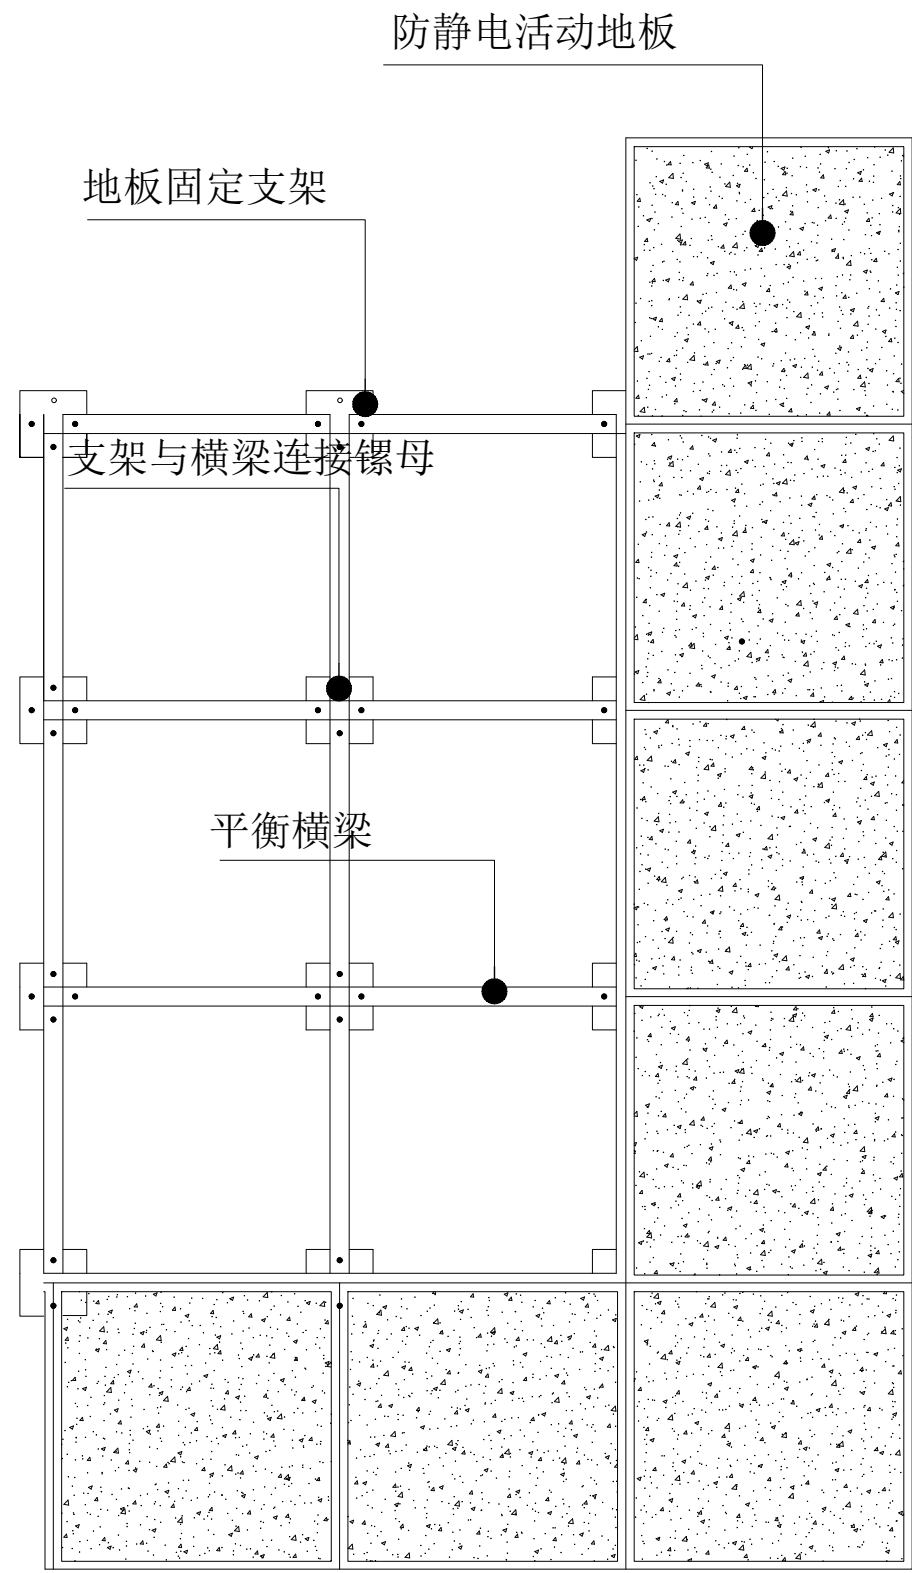


地面施工大样图及示意图

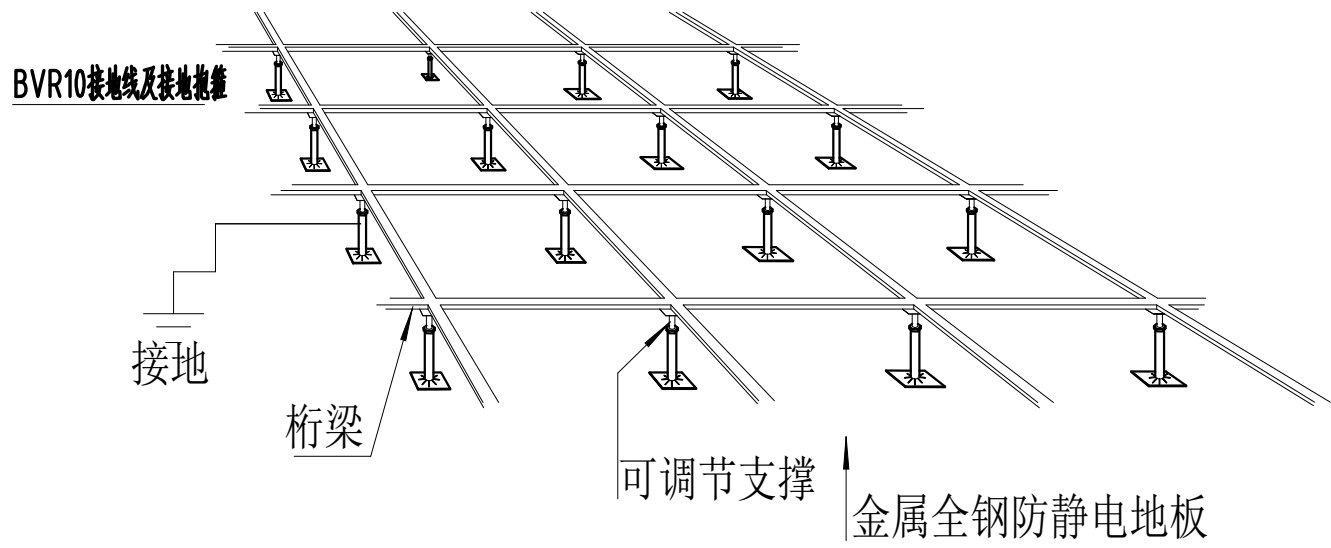


机房设备布局图

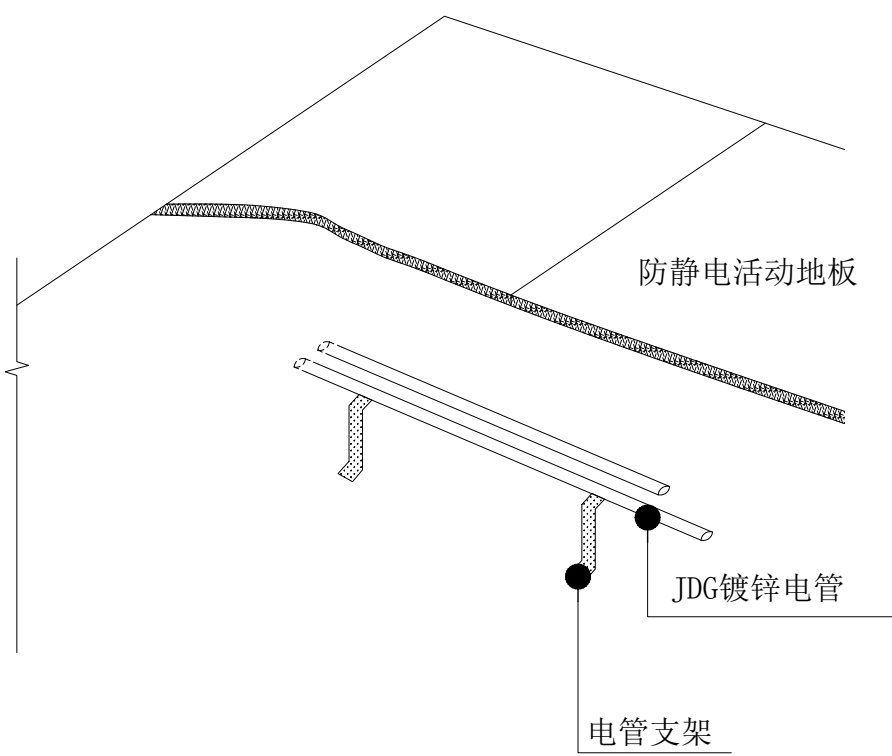

地板下走线剖面图

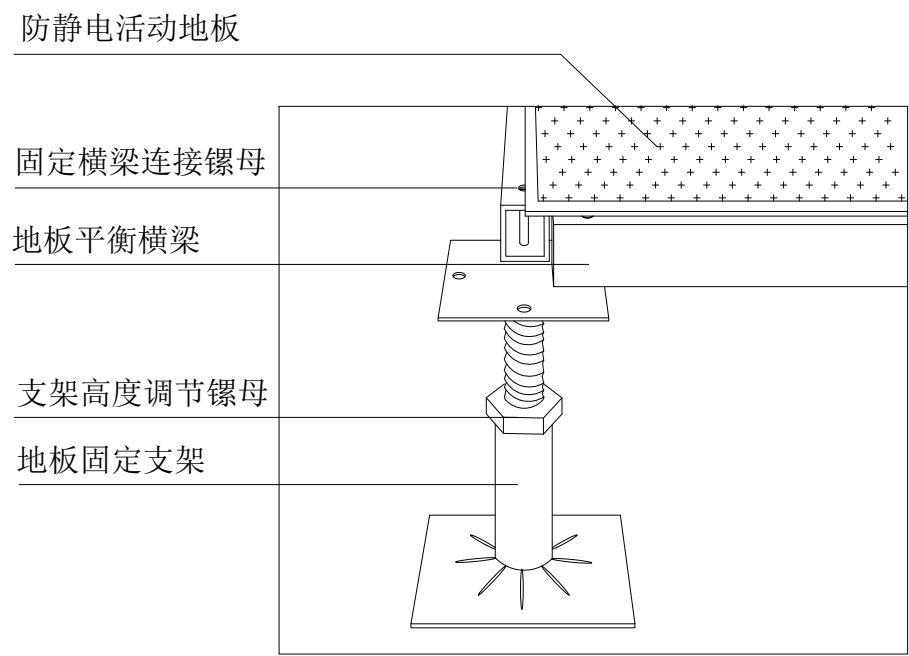

地板与支架透视图

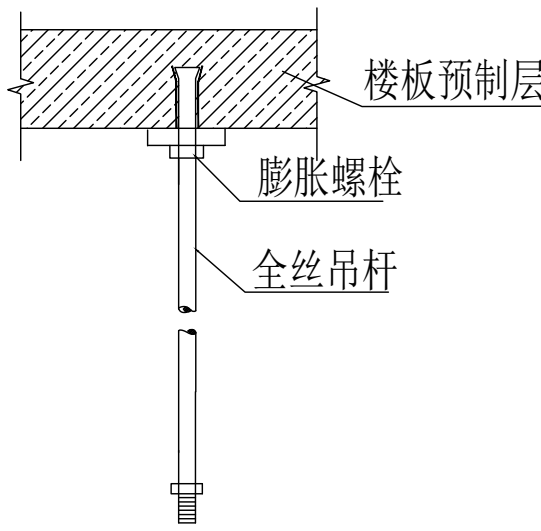

吊杆大样图



新中环

浙江新中环建筑设计有限公司
Zhejiang new central Architectural Design Co.,Ltd.

证书等级: 甲级 证书编号: A133000701
Certificate Level: Certificate number

证书等级: 乙级 证书编号: A233000708
Certificate Level: Certificate number

证书等级: 乙级 证书编号: A233000708
Certificate Level: Certificate number

证书等级: 乙级 证书编号: A233000708
Certificate Level: Certificate number

合作设计单位:
Jointly designed with

建设单位:
Client

中国共产党徐州市泉山区纪律检查委员会

工程名称:
Project

泉山区纪委监委谈话室装修工程

子项名称:
Item

图 名:
Drawing title

监控室大样图

实 名 签 名 日 期
Real name Signature Date

审 定 李洪博 2026. 04
Authorized by

审 核 张振国 2026. 04
Reviewed

工程负责 柏丽 2026. 04
Project director

专业负责 张振国 2026. 04
Responsible by

设 计 龚 鑫 2026. 04
Designed by

制 图 龚 鑫 2026. 04
Drawn by

校 对 王勇真 2026. 04
Checked by

会 签
Countersign

建 筑 电 气
Arch Elec

结 构 暖 通
Stur Hvac

给 排 水 工 艺
PLum Technology

盖 章: 未盖出图专用章无效
Seal


设计阶段 施工图 工程编号 24-XZQH-01
Design phase Project no.

专业类型 电气 图 号 DS08
Pro. type Drawing no.


出图日期 2026. 04 版 次 第一版
Date Revno

监控室大样图

原机房广播系统

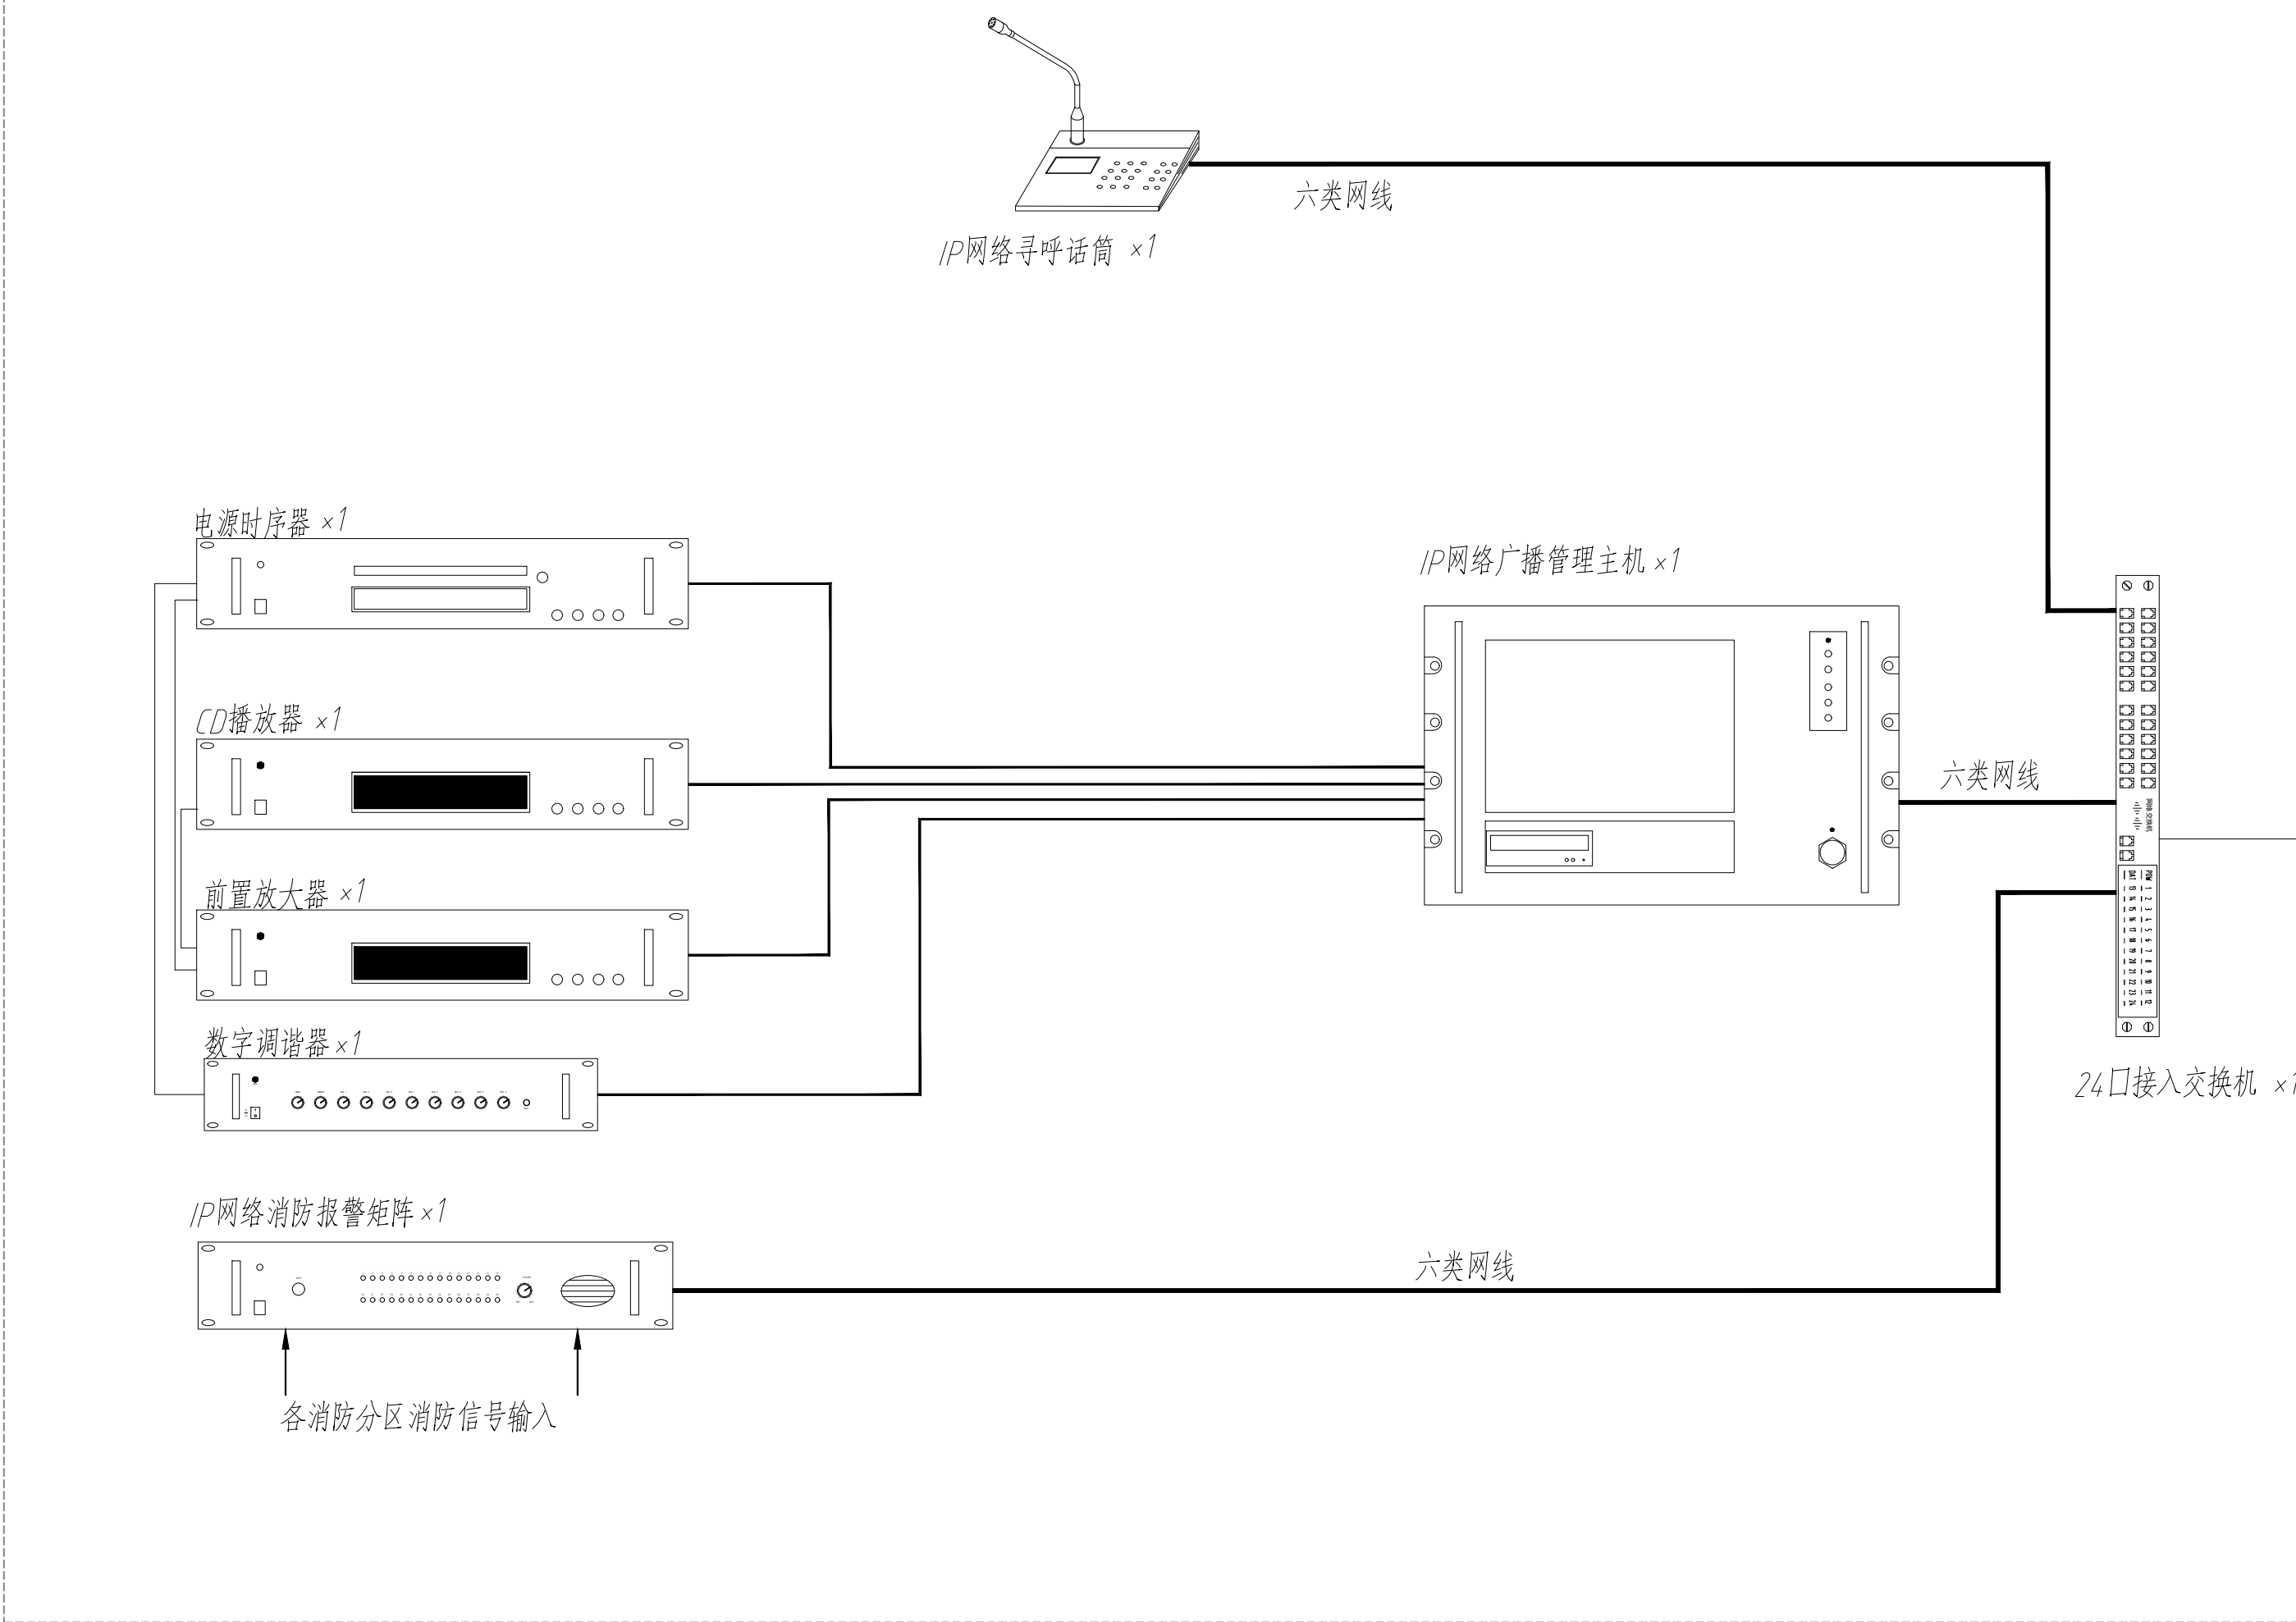

IP音箱（15W） *5

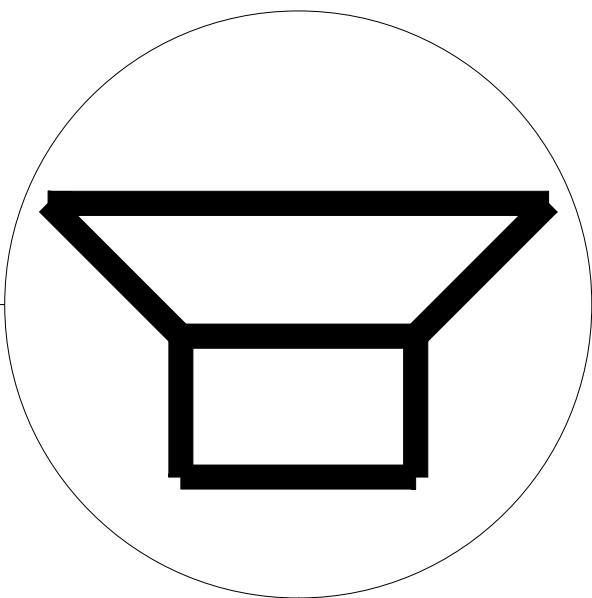

家居控制系统图

新中环

浙江新中环建筑设计有限公司

Zhejiang new central Architectural Design Co.,Ltd.

证书等级: 建筑工程、风景园林甲级

证书编号: A133000701

证书等级: 市政乙级

证书编号: A233000708

证书等级: 城乡规划乙级

证书编号: 自资资规建[2020]07号

合作设计单位:

Jointly designed with

建设单位:

Client

中国共产党徐州市泉山区纪律检查委员会

工程名称:

Project

泉山区纪委监委谈话室装修工程

子项名称:

Item


图 名:

Drawing title

家居控制系统图

	实 名	签 名	日 期
	Real name	Signature	Date
审 定	李洪博		2026. 04
审 核	张振国		2026. 04
工程负责	柏丽		2026. 04
专业负责	张振国		2026. 04
设 计	龚 鑫		2026. 04
制 图	龚 鑫		2026. 04
校 对	王勇真		2026. 04
会 签			
Countersign			
建 筑		电 气	
Arch		Elec	
结 构		暖 通	
Stur		Hvac	
给 排 水		工 艺	
PLum		Technology	
盖 章:	未盖出图专用章无效		
Seal			

设计阶段	施工图	工程编号
Design phase	Project phase	Project no.
专业类型	电气	图 号
Pro. type	Electrical	D509
出图日期	2026. 04	版 次
Date		Rev no
		第一版

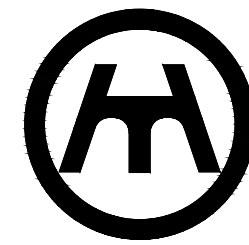

新中环

浙江新中环建筑设计有限公司
Zhejiang New Central Architectural Design Co., Ltd.

证书等级: 建筑甲级 风景园林甲级 证书编号: A133000701

Certificate Level: Certificate number

证书等级: 市政乙级 证书编号: A233000708

Certificate Level: Certificate number

证书等级: 城乡规划乙级 证书编号: 自建房规划20200179

Certificate Level: Certificate number

合作设计单位:
Jointly designed with

建设单位:
Client

中国共产党徐州市泉山区纪律检查委员会

工程名称:
Project

泉山区纪委监委谈话室装修工程

子项名称:
Item

图名:
Drawing title

弱电安防平面图

实 名 签 名 日 期

Real name Signature Date

审 定 李洪博 2026.04

Authorized by

审 核 张振国 2026.04

Reviewed

工程负责 柏丽 2026.04

Project director

专业负责 张振国 2026.04

Responsible by

设 计 龚 鑫 2026.04

Designed by

制 图 龚 鑫 2026.04

Drawn by

校 对 王勇真 2026.04

Checked by

会 签

Countersign

建 筑 电 气

Arch Elec

结 构 暖 通

Stur Hvac

给 排 水 工 艺

PLum Technology

盖 章: 未盖出图专用章无效

Seal

设计阶段 施工图 工程编号 24-XZQH-01

Design phase Project no.

专业类型 电气 图 号 DS10

Pro. type Drawing no.

出图日期 2026.04 版 次 第一版

Date Revno



新中环

浙江新中环建筑设计有限公司
Zhejiang new central Architectural Design Co., Ltd.

证书等级: 建筑工程甲级 证书编号: A133000701
Certificate Level: Certificate number
证书等级: 市政乙级 证书编号: A233000708
Certificate Level: Certificate number
证书等级: 城乡规划乙级 证书编号: 自审规划院202007号
Certificate Level: Certificate number

合作设计单位:
Jointly designed with

建设单位:
Client
中国共产党徐州市泉山区纪律检查委员会

工程名称:
Project
泉山区纪委监委谈话室装修工程

子项名称:
Item

图名:
Drawing title
弱电网络平面图

	实 名	签 名	日 期
审 定 Authorized by	李洪博		2026. 04
审 核 Reviewed	张振国		2026. 04
工程负责 Project director	柏丽		2026. 04
专业负责 Responsible by	张振国		2026. 04
设 计 Designed by	龚 鑫		2026. 04
制 图 Drawn by	龚 鑫		2026. 04
校 对 Checked by	王勇真		2026. 04


会 签 Countersign	
建 筑 Arch	电 气 Elec
结 构 Stur	暖 通 Hvac
给 排 水 PLum	工 艺 Technology

盖 章: 未盖出图专用章无效
Seal:

设计阶段 Design phase	施工图	工程编号 Project no.	24-XZQH-01
专业类型 Pro. type	电气	图 号 Drawing no.	DS11
出图日期 Date	2026. 04	版 次 Revno	第一版

8芯光纤由通信机房引入

 弱电网络平面图



证书等级: 市政乙级	证书编号: A233000708
Certificate Level	Certificate number
证书等级: 城乡规划乙级	证书编号: 浙自资资规城202006
Certificate Level	Certificate number

合作设计单位:
Jointly designed with

建设单位:
Client
中国共产党徐州市泉山区纪律检查委员会

子项名称:
Item

参数表

章：未盖出图专用章无效

设计阶段		Project No.	
专业类型	电气	图 号	2010

[illegible]