
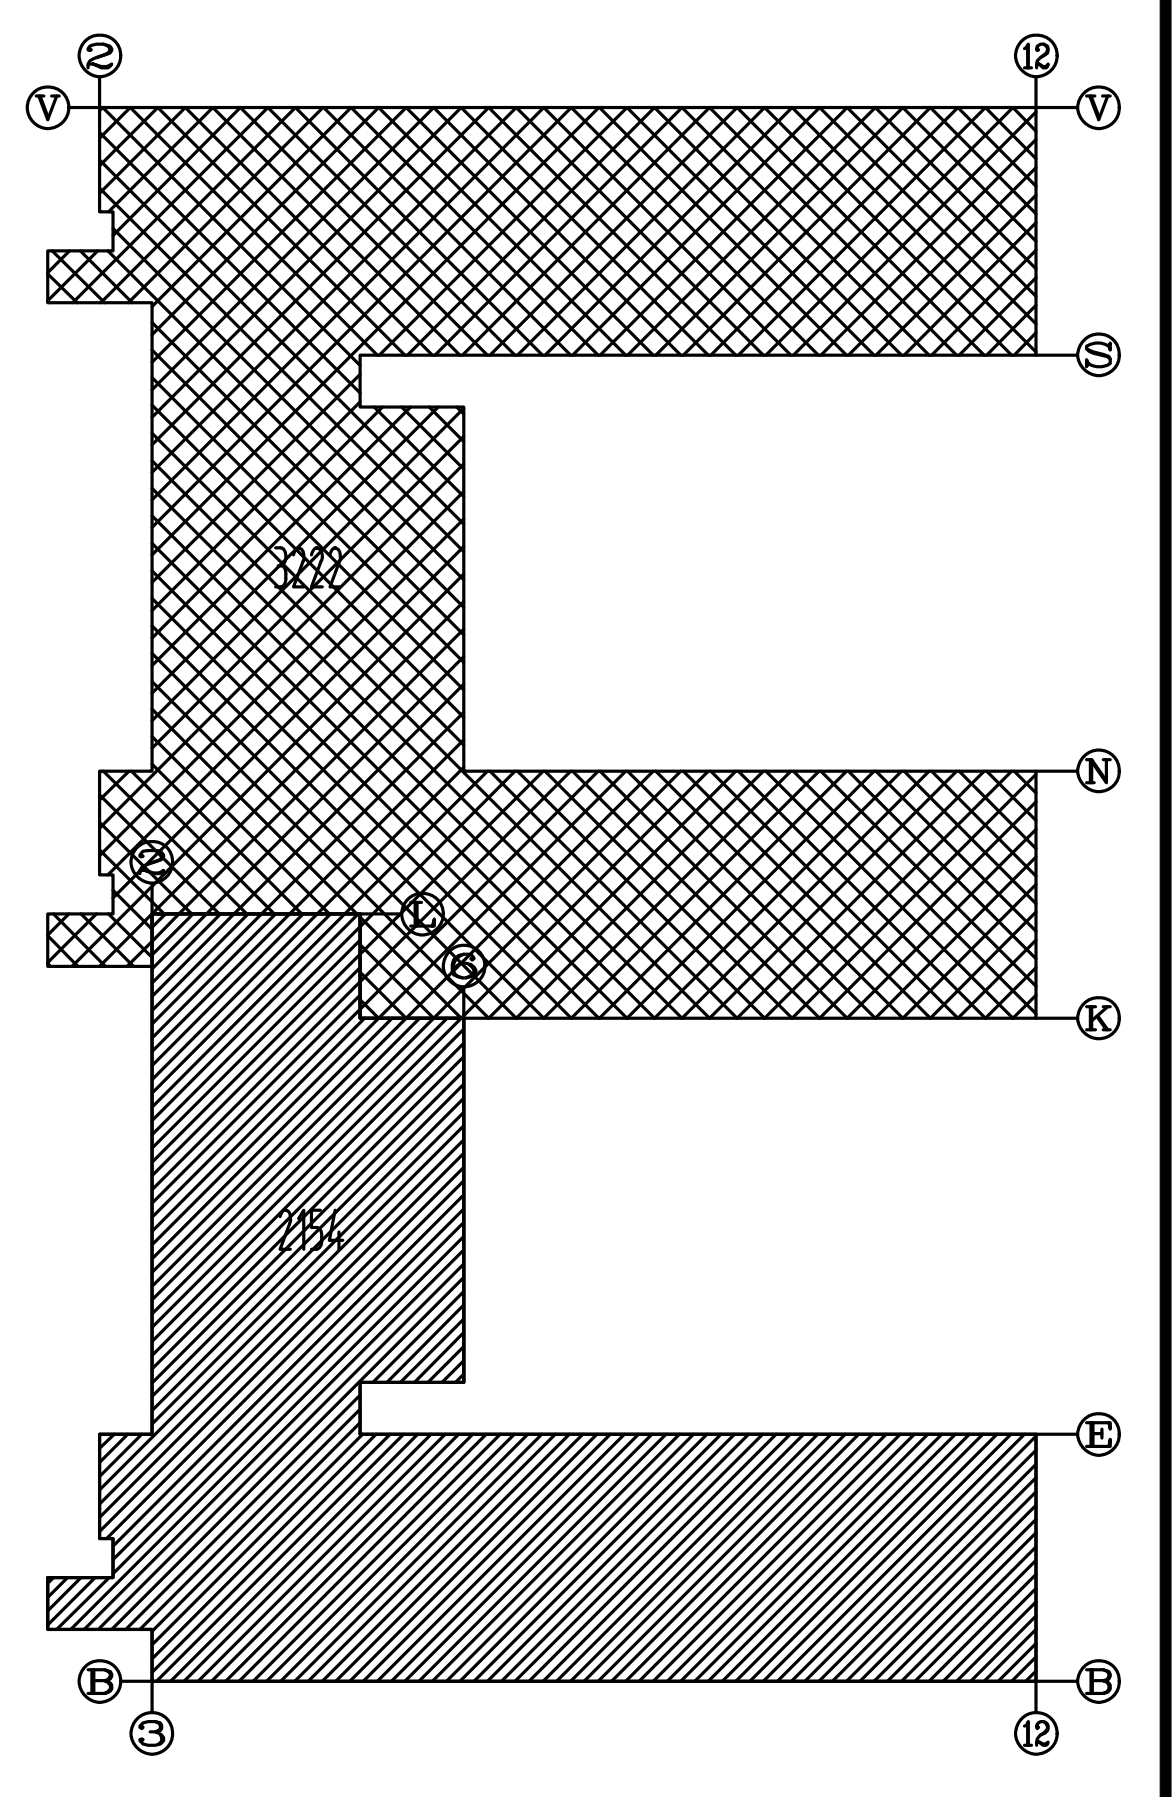


(专业)	(名称)	(日期)	(专业)	(名称)	(日期)
建筑	冯磊		暖通	魏星星	
结构	陈刚		电气	魏星星	

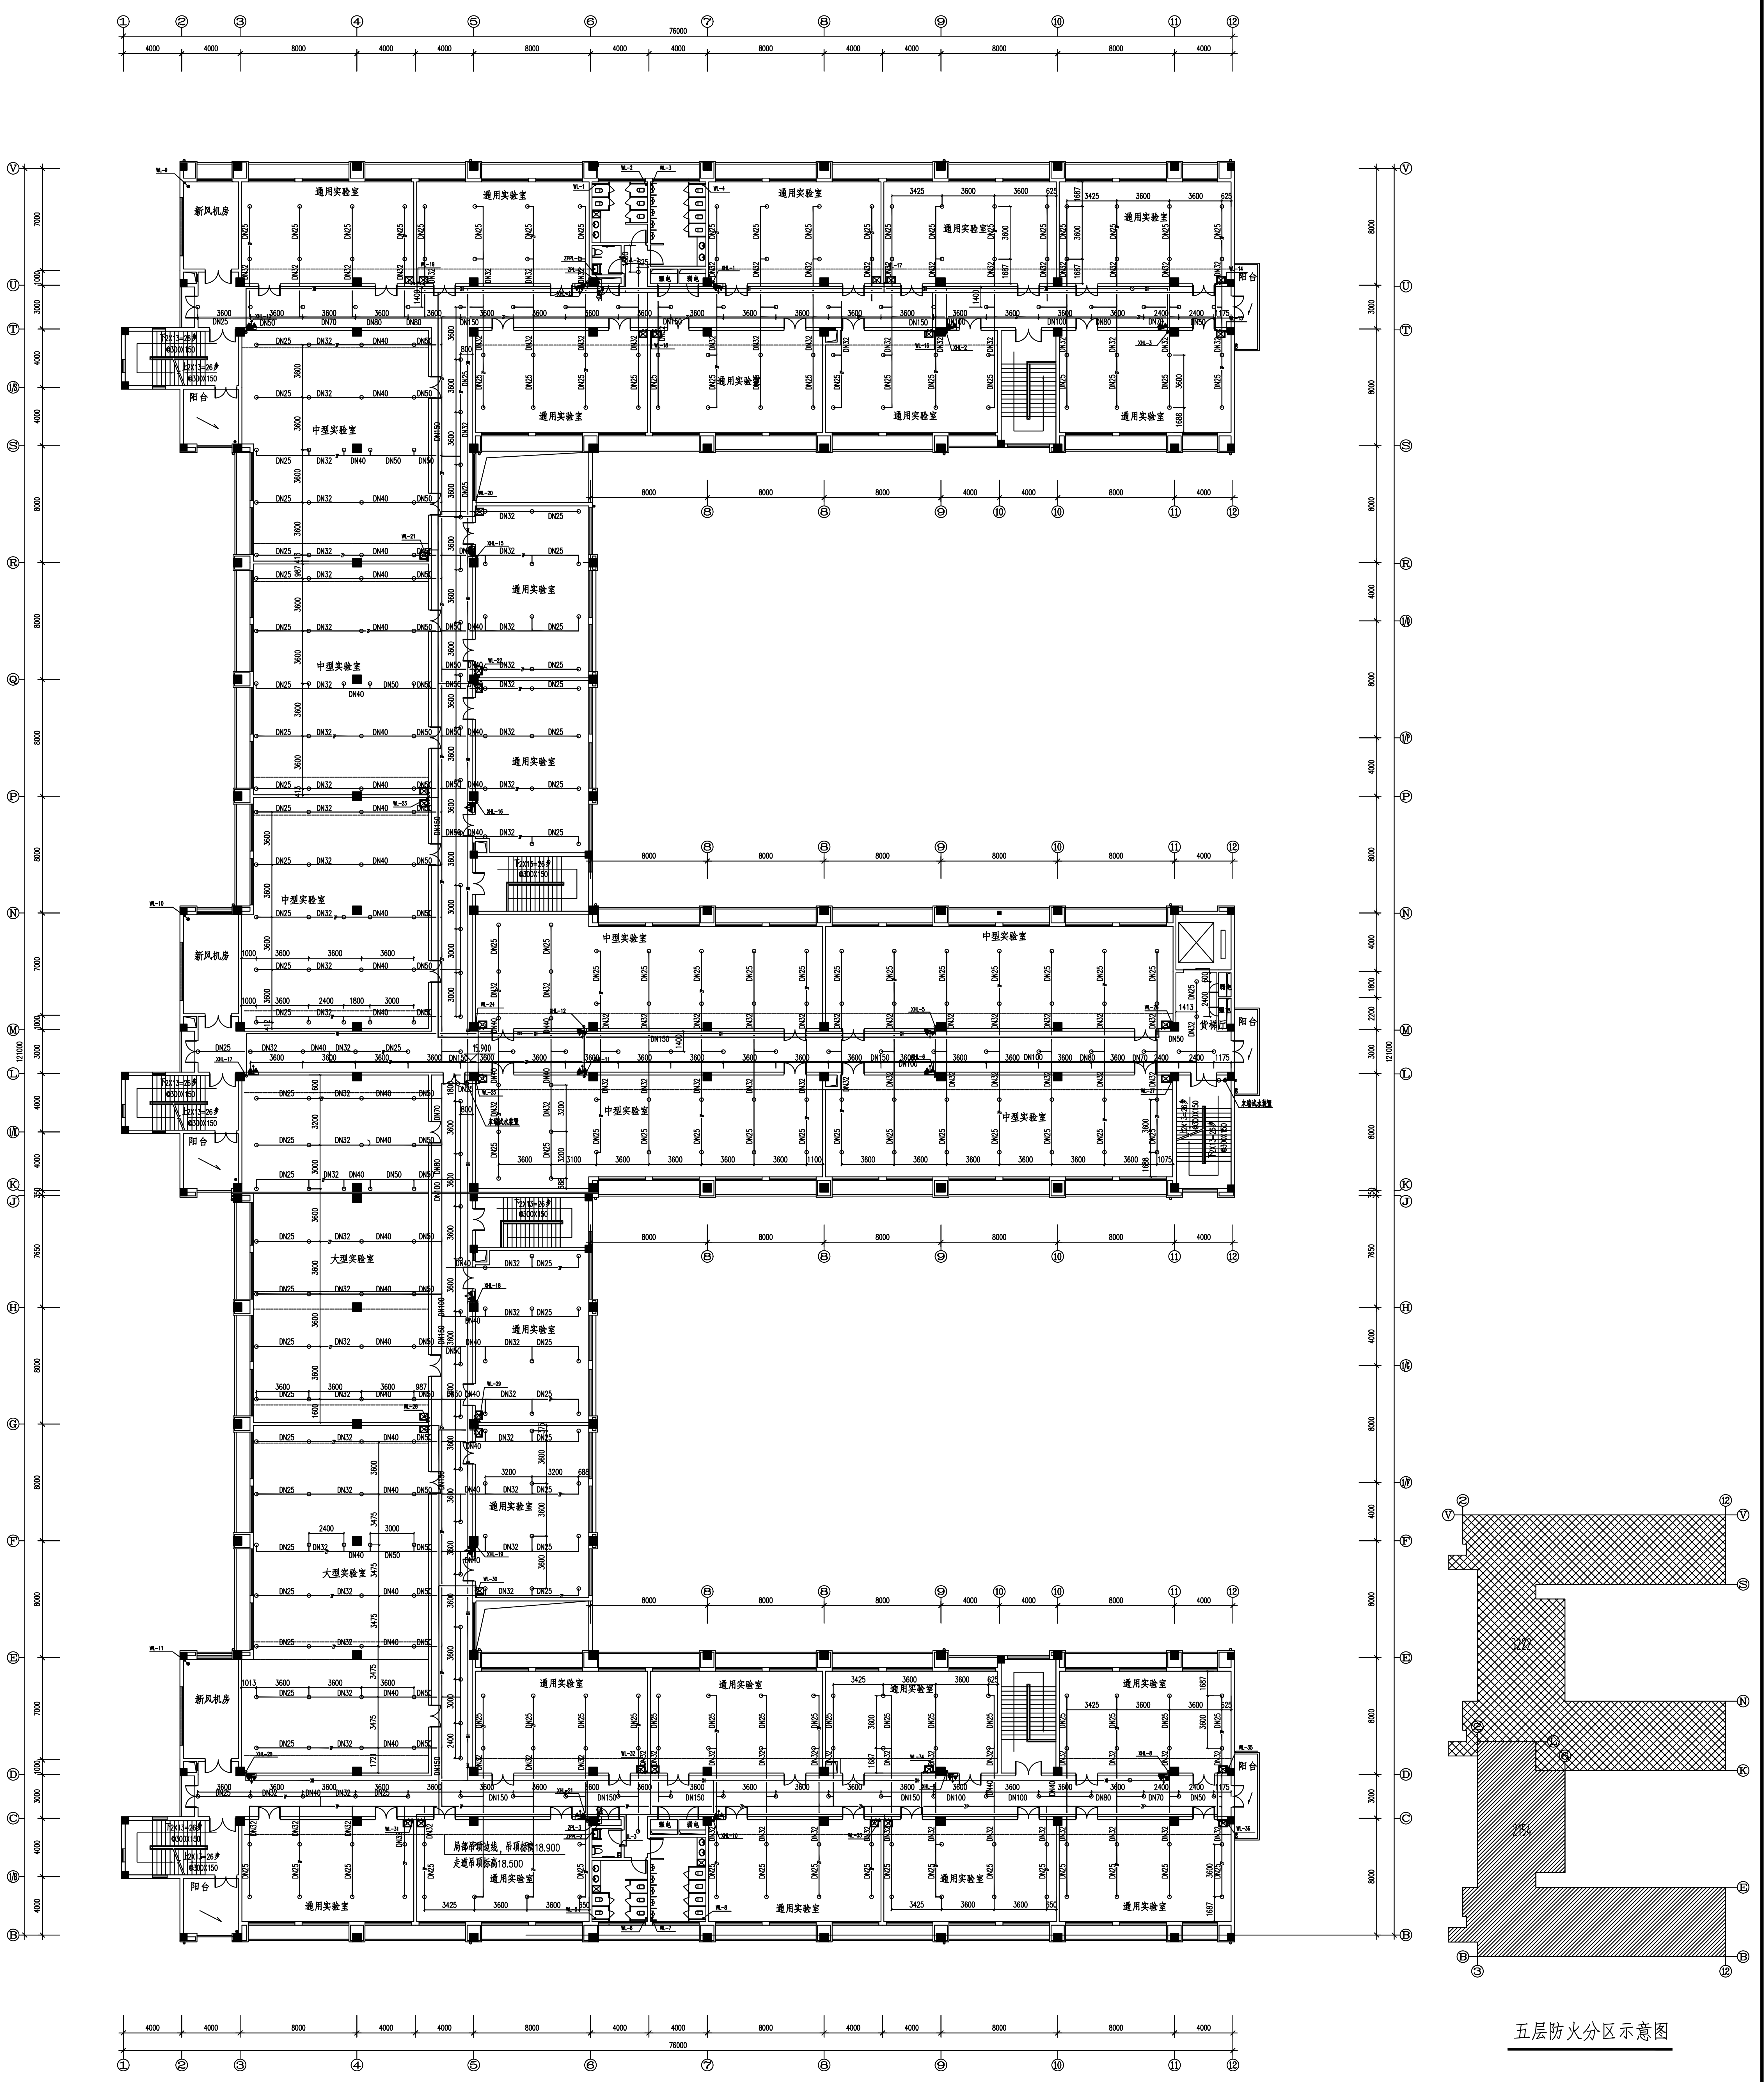

五层防火分区示意图

五层平面 1:150
 注：
 1. 未注明之处同四层平面
 本层建筑面积：5376平方米
 本层最大使用人数：702人

武汉市建筑设计院		工程名称	连云港职业技术学院新校区建设	项目编号	170105-SJ
设计	魏磊	项目	科技南楼	层号	05-11
校对	陈刚	日期		图名	五层给排水平面
审核	李博	日期		图号	05
审定		日期		版本号	