


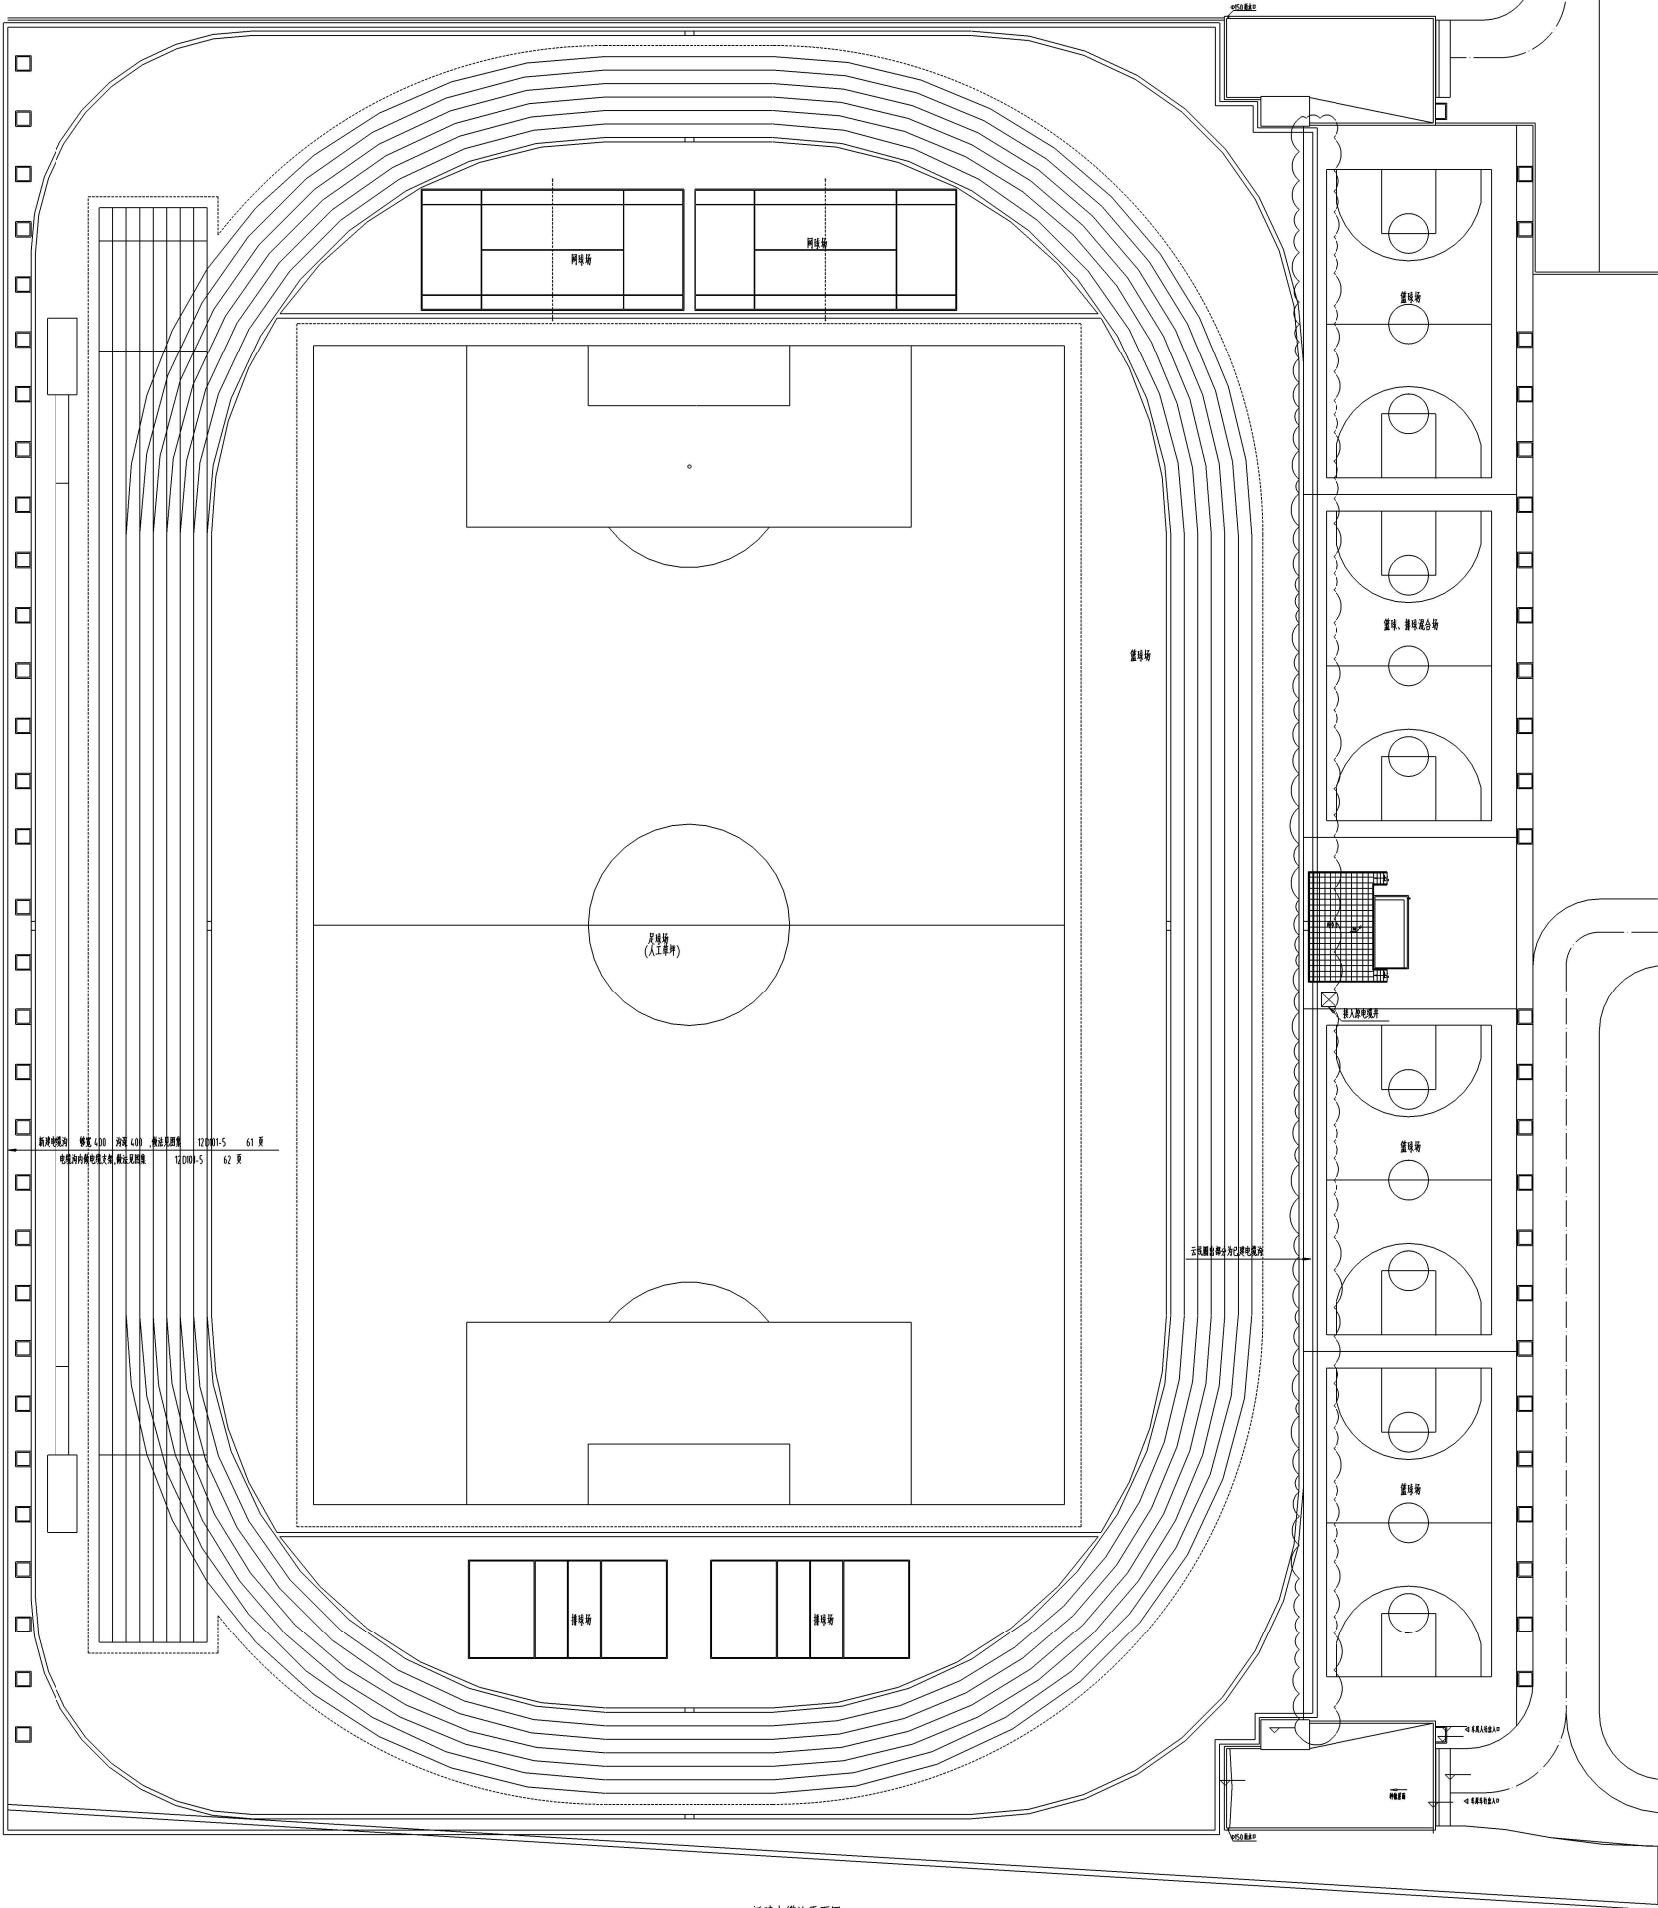

新建电缆沟平面图 1:250

备注

Comments


本设计图纸未经规划部门审批和审核机构认可,不得用于现

场施工,仅供建设单位投资估算参考设计之参考图,参

考图仅供参考,不作为施工图之依据,不得作为施工图使用。

设计单位

DESIGN INSTITUTE

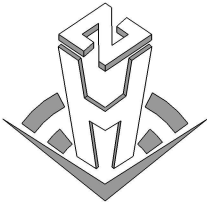

中合一工程设计有限公司

SinoHe No.1 Engineering & Design Co., LTD

证书

建筑行业(建筑工程)甲级、市政行业(建筑工程)甲级

公路行业(公路)乙级

证书编号:A134010292

市政行业(给水、排水、桥梁)乙级

风景园林工程设计专项乙级

电力行业(发电、变电)乙级

证书编号:A234010299

城乡规划编制甲级

证书编号:自管规字第233407666

工程勘察专业类岩土工程(勘察)乙级

证书编号:ED34045935

土地规划编制乙级

证书编号:皖土规字第169号

图章单位专用章

Stamp of Examination

单位出图专用章

Stamp of Design Flat

注册执业专用章

Stamp of Registration

合作单位

PARTICIPATOR :

审核

校对

设计

制图

Verified by

Checked by

Designer

Drawn By

建设单位(Client)

海安市城南实验中学

项目名称(entry name)

城南实验中学运动场改造项目

工程名称(Project Name)

审定

项目负责人

专业负责

审核

校对

设计

制图

Approved by

Project manager

Profession manager

Verified by

Checked by

Designer

Drawn By

图纸名称(Drawing Title)

新建电缆沟平面图

工程编号

Engineering Number

RG2670

专业

Discipline

电气

设计阶段

Stage

施工图

版本编号

Version No.

第一版

图号

Drawing No.

01

比例

Scale

1:250

日期

Date

2026.05