




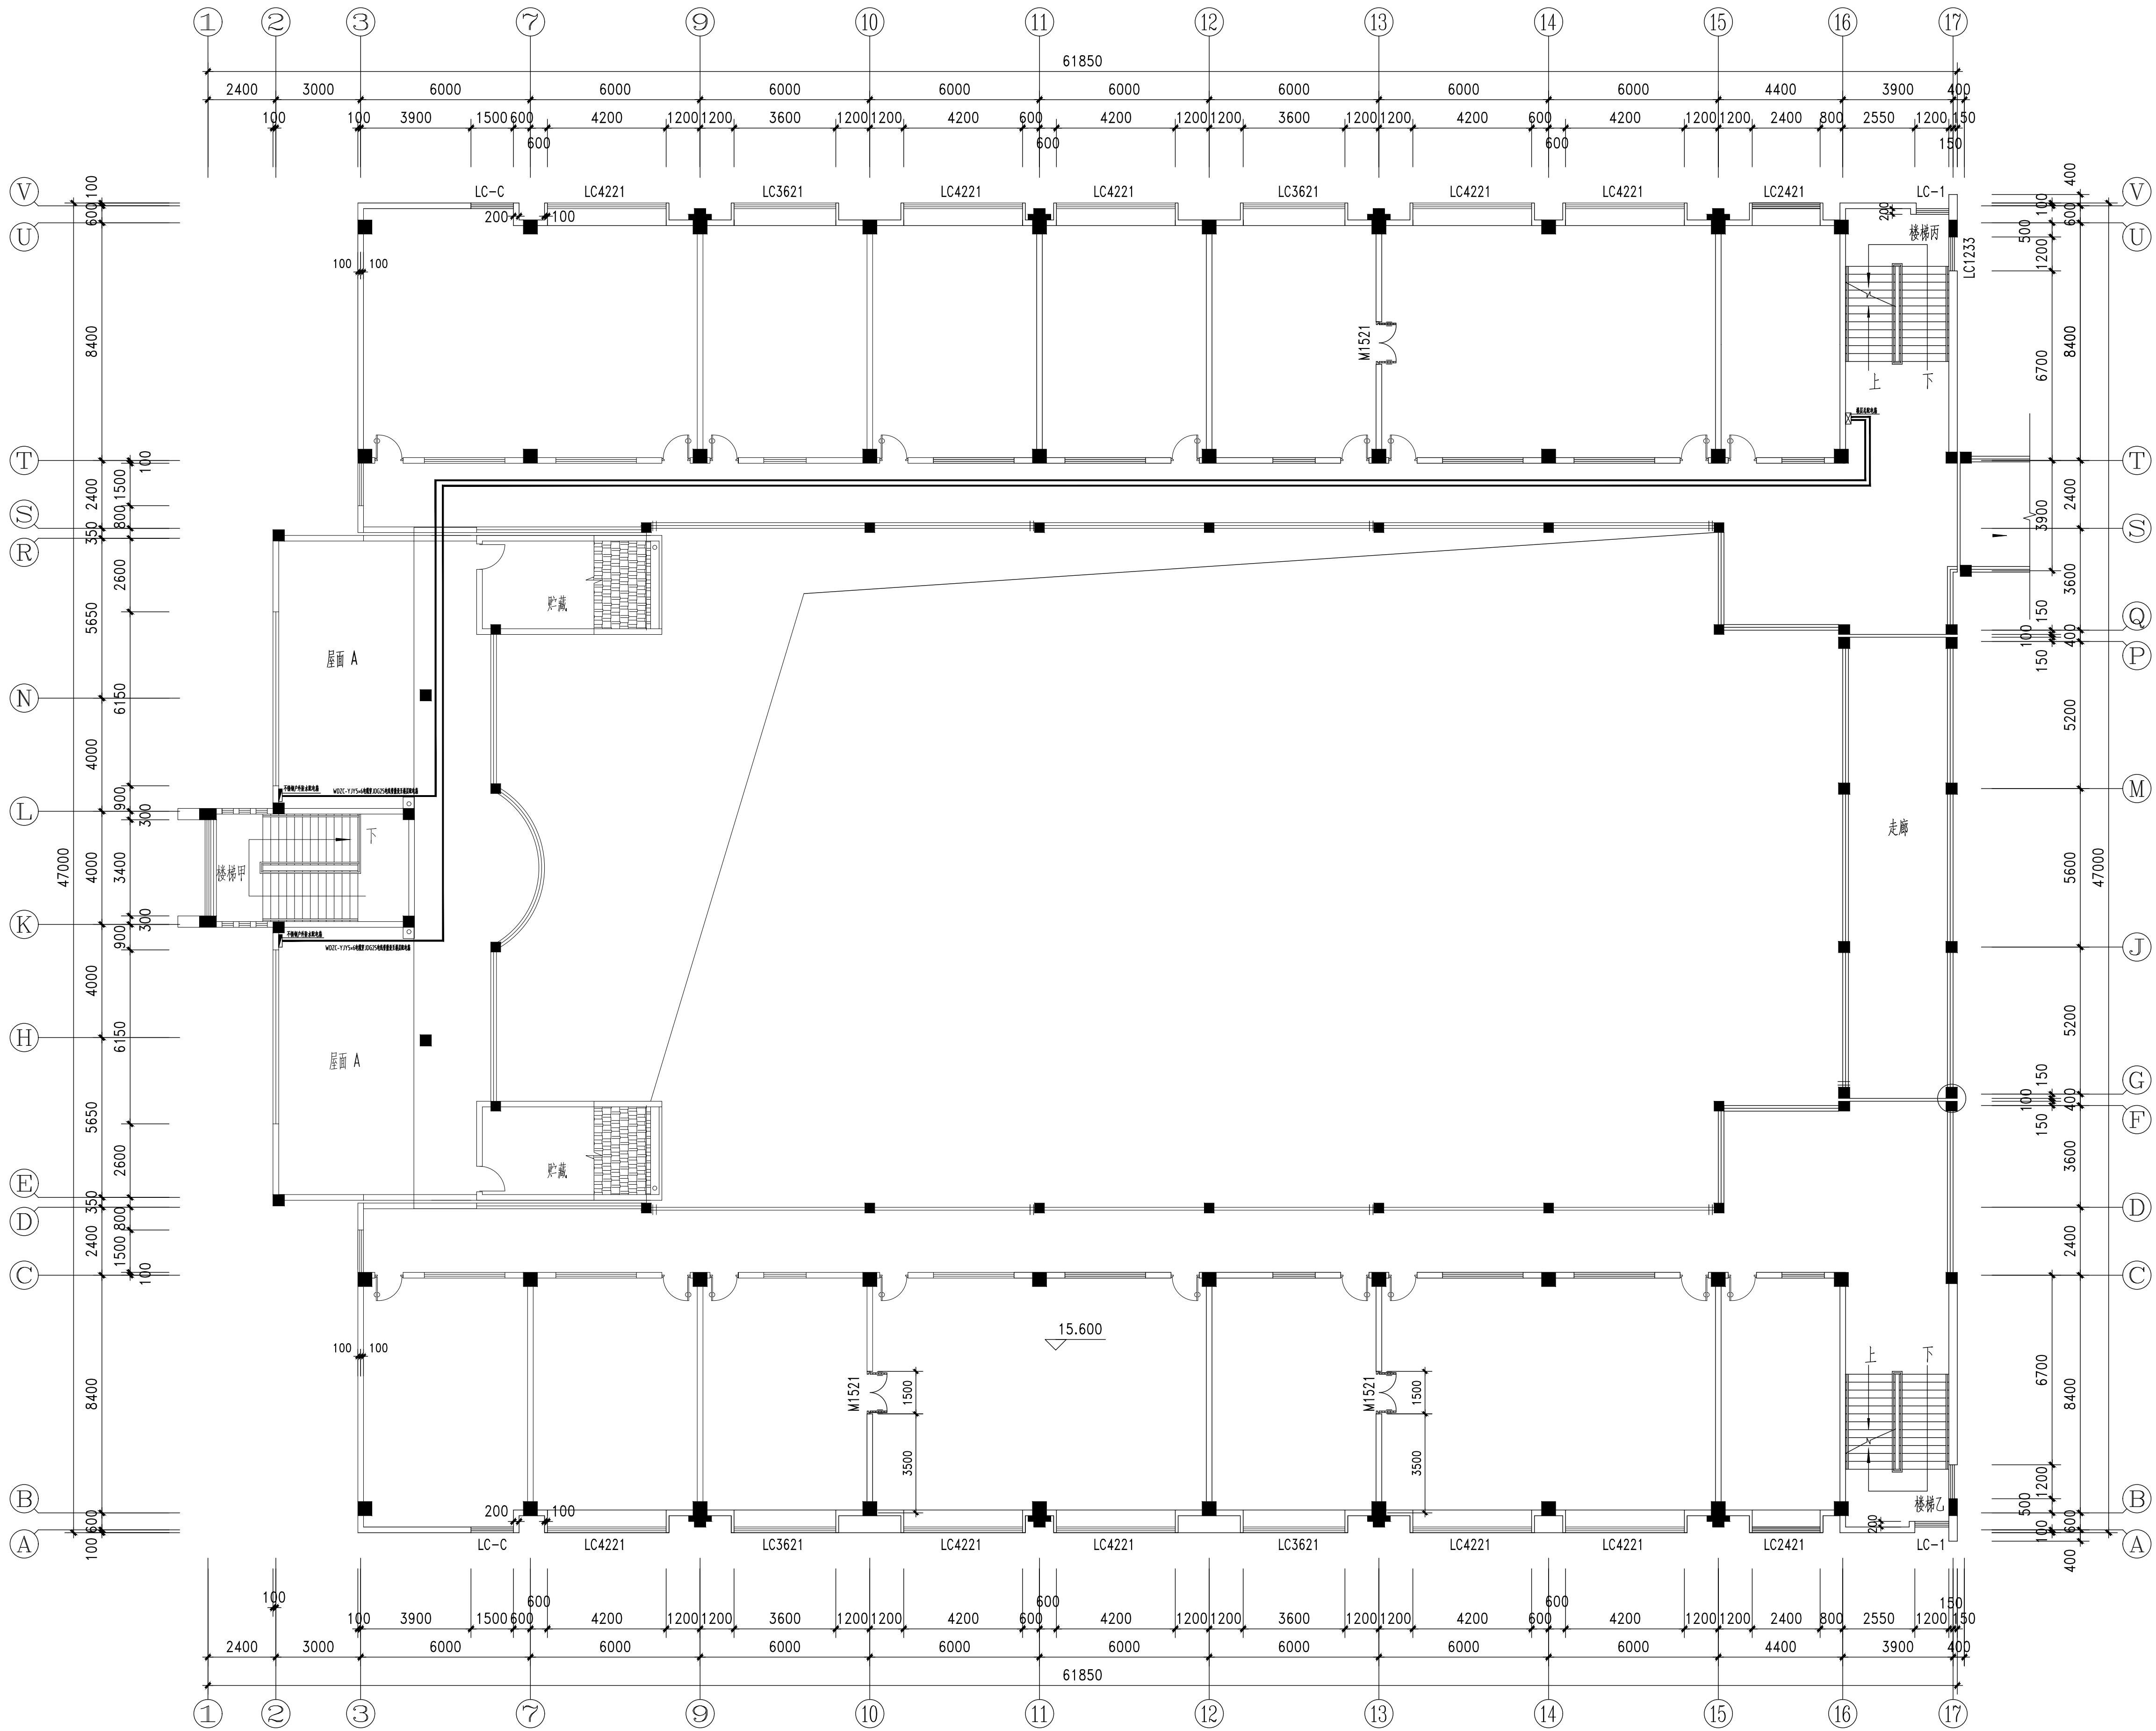

5号楼五楼电气平面

1:125

无锡市城市设计院 有限责任公司			
WUXI URBAN DESIGN INSTITUTE LIABILITY CO., LTD			
国家建筑行业(建筑工程)甲级 证书编号:A132012746 城乡规划编制资质乙级 证书编号:[苏]城规编第(142001)			
注册师用章 Certified Engineer			
出图专用章 Issue			
(本图未加盖出图专用章或工程图注册章与签字不符均为无效)			
会 签 JOINTLY SIGN			
专业 PART	签署 SIGNATURE	专业 PART	签署 SIGNATURE
总图 TOTAL		暖通 HVAC	
建筑 ARCH		给排水 PLUMBING	
结构 STRUCT		电气 ELECT	
设计签署 DESIGN TEAM SIGN			
批准 APPROVED	陈艳春		
审定 APPROVED	杨月泉		
项目负责人 PROJECT MGR	杨月泉		
专业负责 DESIGN	杨月泉		
审核 CHECKED	杜飞鹏		
校对 CHECKED	顾晓元		
设计 DESIGNED	顾平汀		
建设单位 CLIENT	无锡市市北高级中学		
工程名称 PROJECT	无锡市市北高级中学教学楼五层增设公共厕所及校舍维修项目		
图 名 TITLE	5号楼五楼电气平面		
设计编号 PROJECT NO.			
图 别 DRAWING TYPE	电施	图 号 DRAWING NO.	01
版 次 REV	01	日 期 DATE	2020.5