


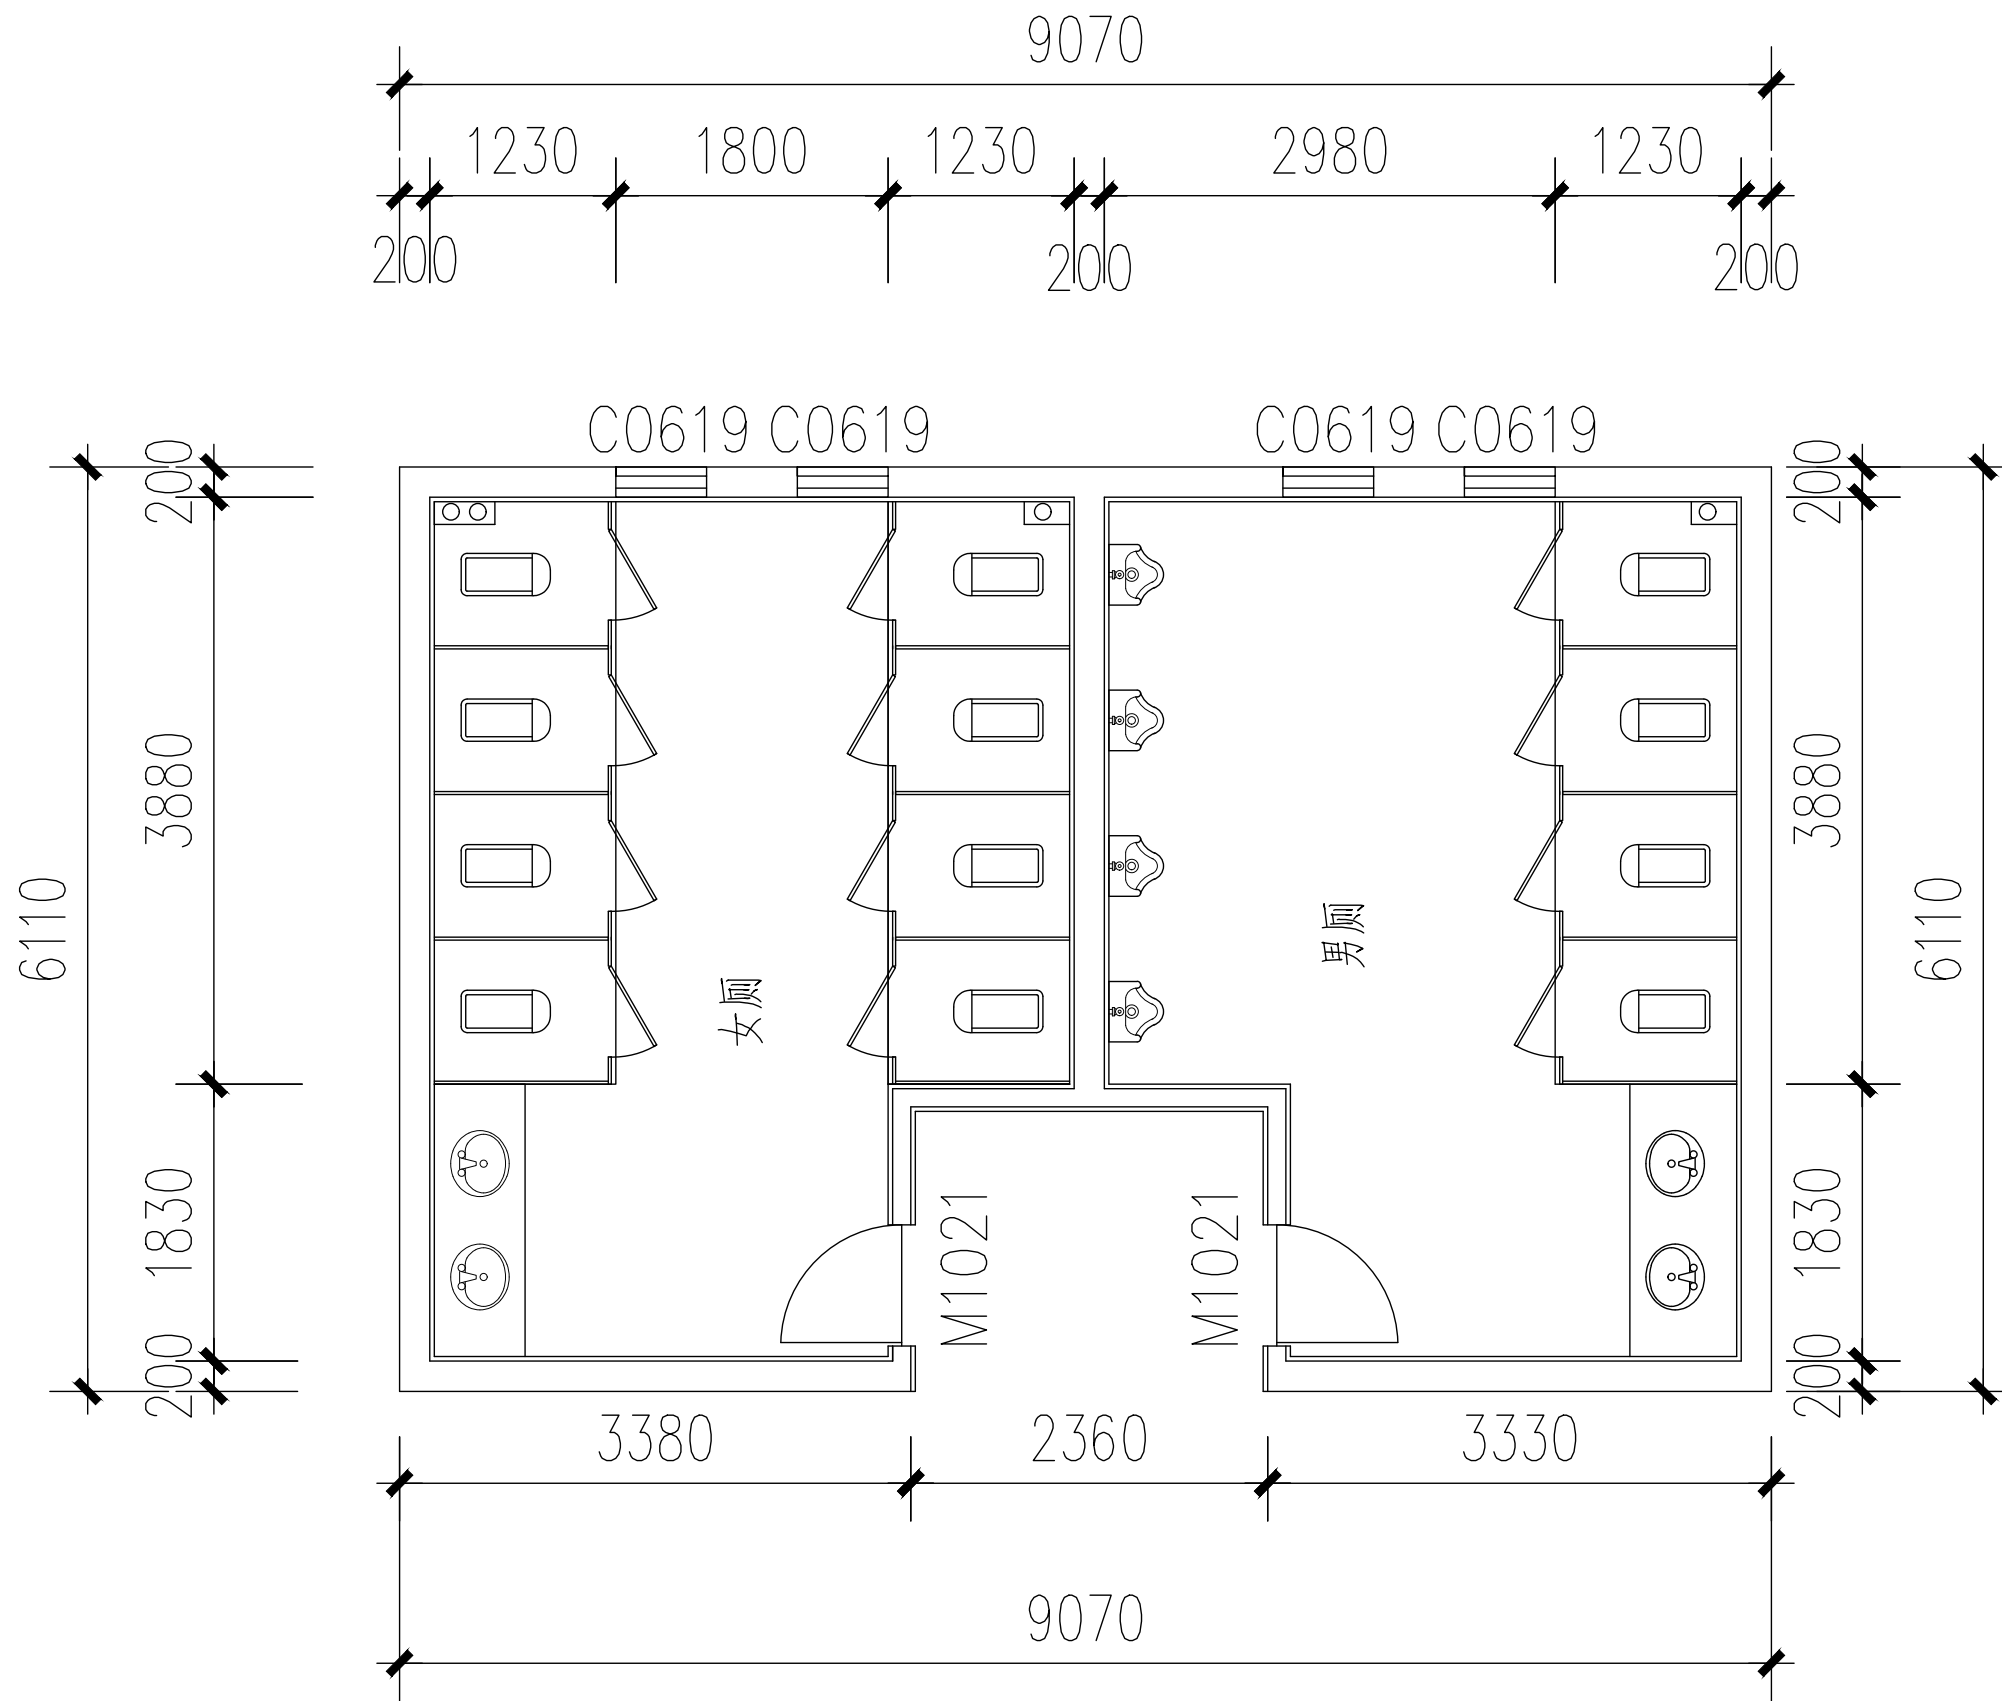

拆除平面图

拆除说明：（羽毛球馆1—3层卫生间）

- 1、卫生间墙地砖拆除至基层 2、吊顶拆除 3、洁具拆除、灯具拆除、原给排水管道拆除、管线拆除、开关插座拆除
4、木门、隔断拆除 5、蹲坑拆除、砖砌体拆除 6、乳胶漆铲除 7、垃圾清运

无锡市城市设计院
有限责任公司

WUXI URBAN DESIGN INSTITUTE
LIABILITY CO., LTD

国家建筑行业(建筑工程)甲级
证书编号:A132012746
城乡规划编制资质乙级
证书编号:[苏]城规编第(142001)

注册师用章
Certified Engineer

出图专用章
Issue

(本图未加盖出图专用章或工程师注册章与签名不符均为无效)

会 签 JOINTLY SIGN			
专 业 PART	签 署 SIGNATURE	专 业 PART	签 署 SIGNATURE
总 图 TOTAL		暖 通 HVAC	
建 筑 ARCHI		给 排 水 PLUMBING	
结 构 STRUCT		电 气 ELEC	

设计签署 DESIGN TEAM SIGN			
批 准 APPROVAL	陈艳春		
审 定 APPROVED	杨月泉		
项目负责 PROJECT DIRECTOR	杨月泉		
专业负责 CHIEF ENGL	杨月泉		
审 核 EXAMINED	杜飞鹏		
校 对 CHECKED	顾晓元		
设 计 DESIGNED	顾芊汀		

建设单位 CLIENT	无锡市市北高级中学		
工程名称 PROJECT	无锡市市北高级中学教学楼五层增设公共厕所及校舍维修项目		
图 名 TITLE	羽毛球馆卫生间拆除图 (1—3F)		
设计编号 PROJECT NO.			
图 别 DRAWING TYPE	建施	图 号 DRAWING NO.	01
版 次 REV.	01	日 期 DATE	2026.5

无锡市城市设计院
有限责任公司

WUXI URBAN DESIGN INSTITUTE
LIABILITY CO., LTD

国家建筑行业(建筑工程)甲级
证书编号:A132012746
城乡规划编制资质乙级
证书编号:[苏]城规编第(142001)

注册师用章
Certified Engineer


出图专用章
Issue

(本图未加盖出图专用章或工程师注册章与签名不符均为无效)

会 签 JOINTLY SIGN			
专 业 PART	签 署 SIGNATURE	专 业 PART	签 署 SIGNATURE
总 图 TOTAL		暖 通 HVAC	
建 筑 ARCHI		给 排 水 PLUMBING	
结 构 STRUCT		电 气 ELEC	

设计签署 DESIGN TEAM SIGN			
批 准 APPROVAL	陈艳春		
审 定 APPROVED	杨月泉		
项目负责 PROJECT DIRECTOR	杨月泉		
专业负责 CHIEF ENGL	杨月泉		
审 核 EXAMINED	杜飞鹏		
校 对 CHECKED	顾晓元		
设 计 DESIGNED	顾芊汀		

建设单位 CLIENT	无锡市市北高级中学		
工程名称 PROJECT	无锡市市北高级中学教学楼五层增设公共厕所及校舍维修项目		
图 名 TITLE	卫生间平面布置图 (1-3F)		
设计编号 PROJECT NO.			
图 别 DRAWING TYPE	建施	图 号 DRAWING NO.	01
版 次 REV.	01	日 期 DATE	2026.5

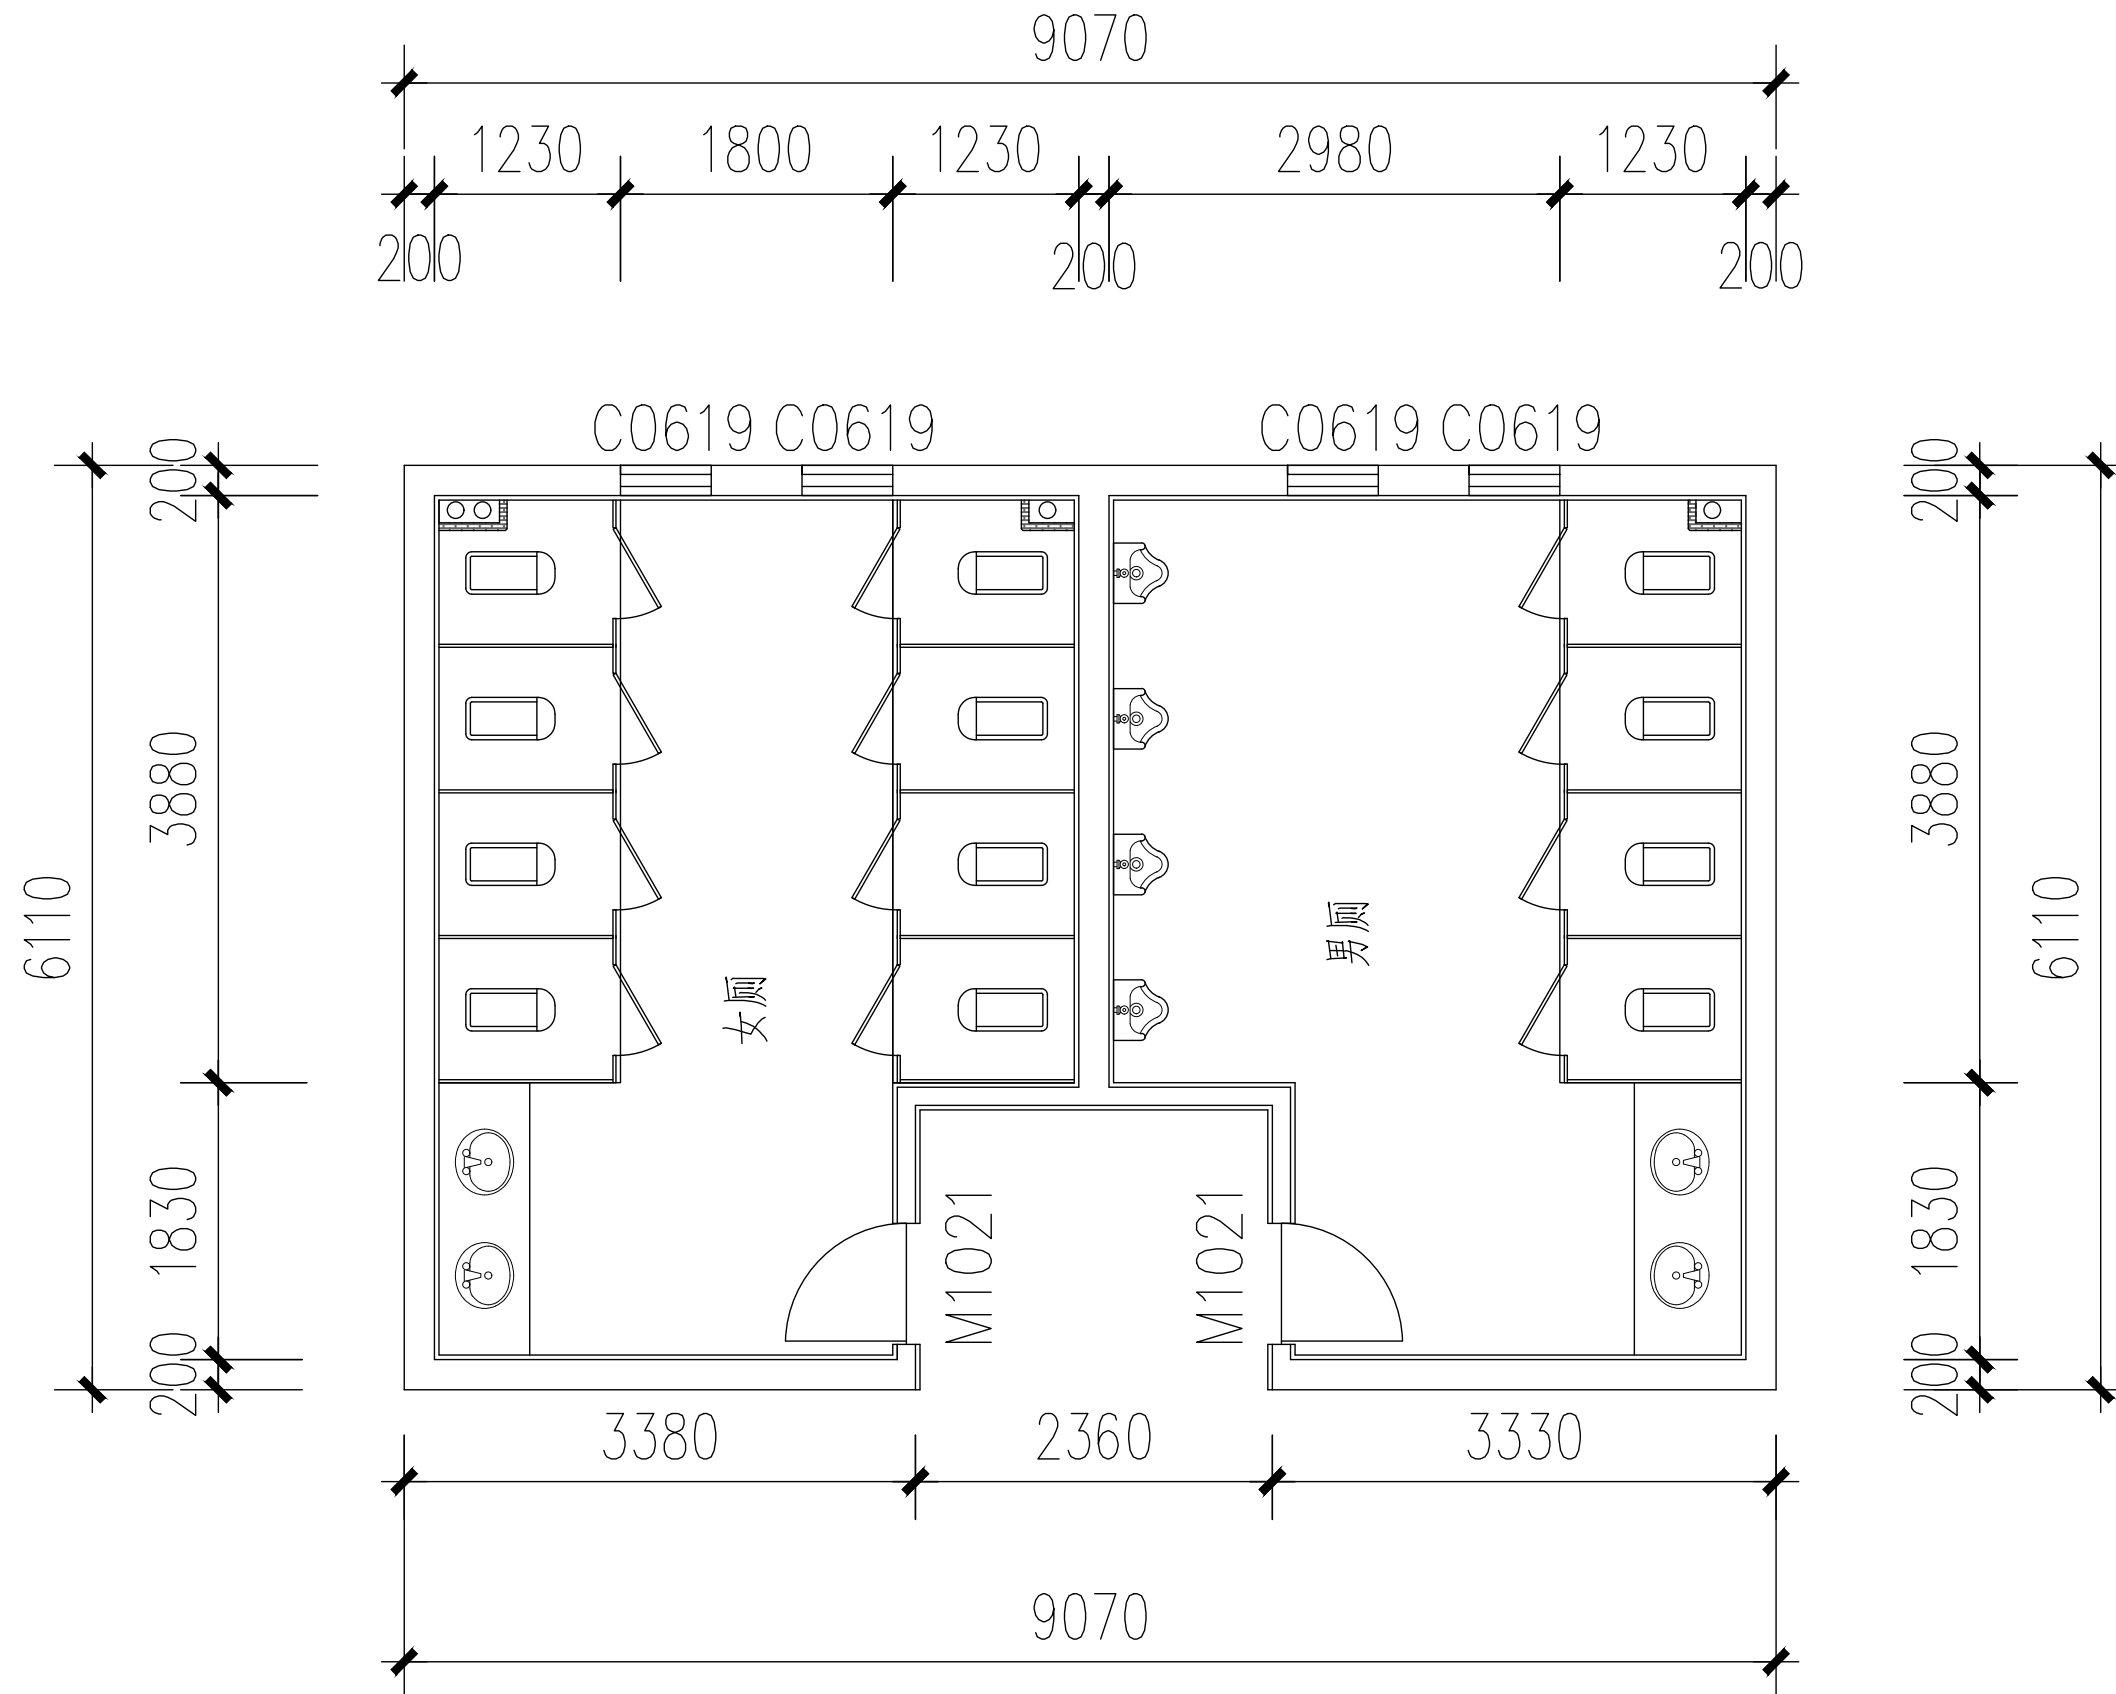

平面图布置图

无锡市城市设计院
有限责任公司



国家建筑行业(建筑工程)甲级
证书编号:A132012746
城乡规划编制资质乙级
证书编号:[苏]城规编第(142001)

注册师用章
Certified Engineer


出图专用章
Issue

(本图未加盖出图专用章或工程师注册章与签名不符均为无效)

会 签 JOINTLY SIGN			
专 业 PART	签 署 SIGNATURE	专 业 PART	签 署 SIGNATURE
总 图 TOTAL		暖 通 HVAC	
建 筑 ARCHI		给 排 水 PLUMBING	
结 构 STRUCT		电 气 ELEC	

设计签署 DESIGN TEAM SIGN			
批 准 APPROVAL	陈艳春		
审 定 APPROVED	杨月泉		
项目负责 PROJECT DIRECTOR	杨月泉		
专业负责 CHIEF ENGL	杨月泉		
审 核 EXAMINED	杜飞鹏		
校 对 CHECKED	顾晓元		
设 计 DESIGNED	顾芊汀		

建设单位 CLIENT	无锡市市北高级中学		
工程名称 PROJECT	无锡市市北高级中学教学楼五层增设公共厕所及校舍维修项目		
图 名 TITLE	羽毛球馆卫生间地面铺装图(1-3F)		
设计编号 PROJECT NO.			
图 别 DRAWING TYPE	建施	图 号 DRAWING NO.	01
版 次 REV.	01	日 期 DATE	2026.5

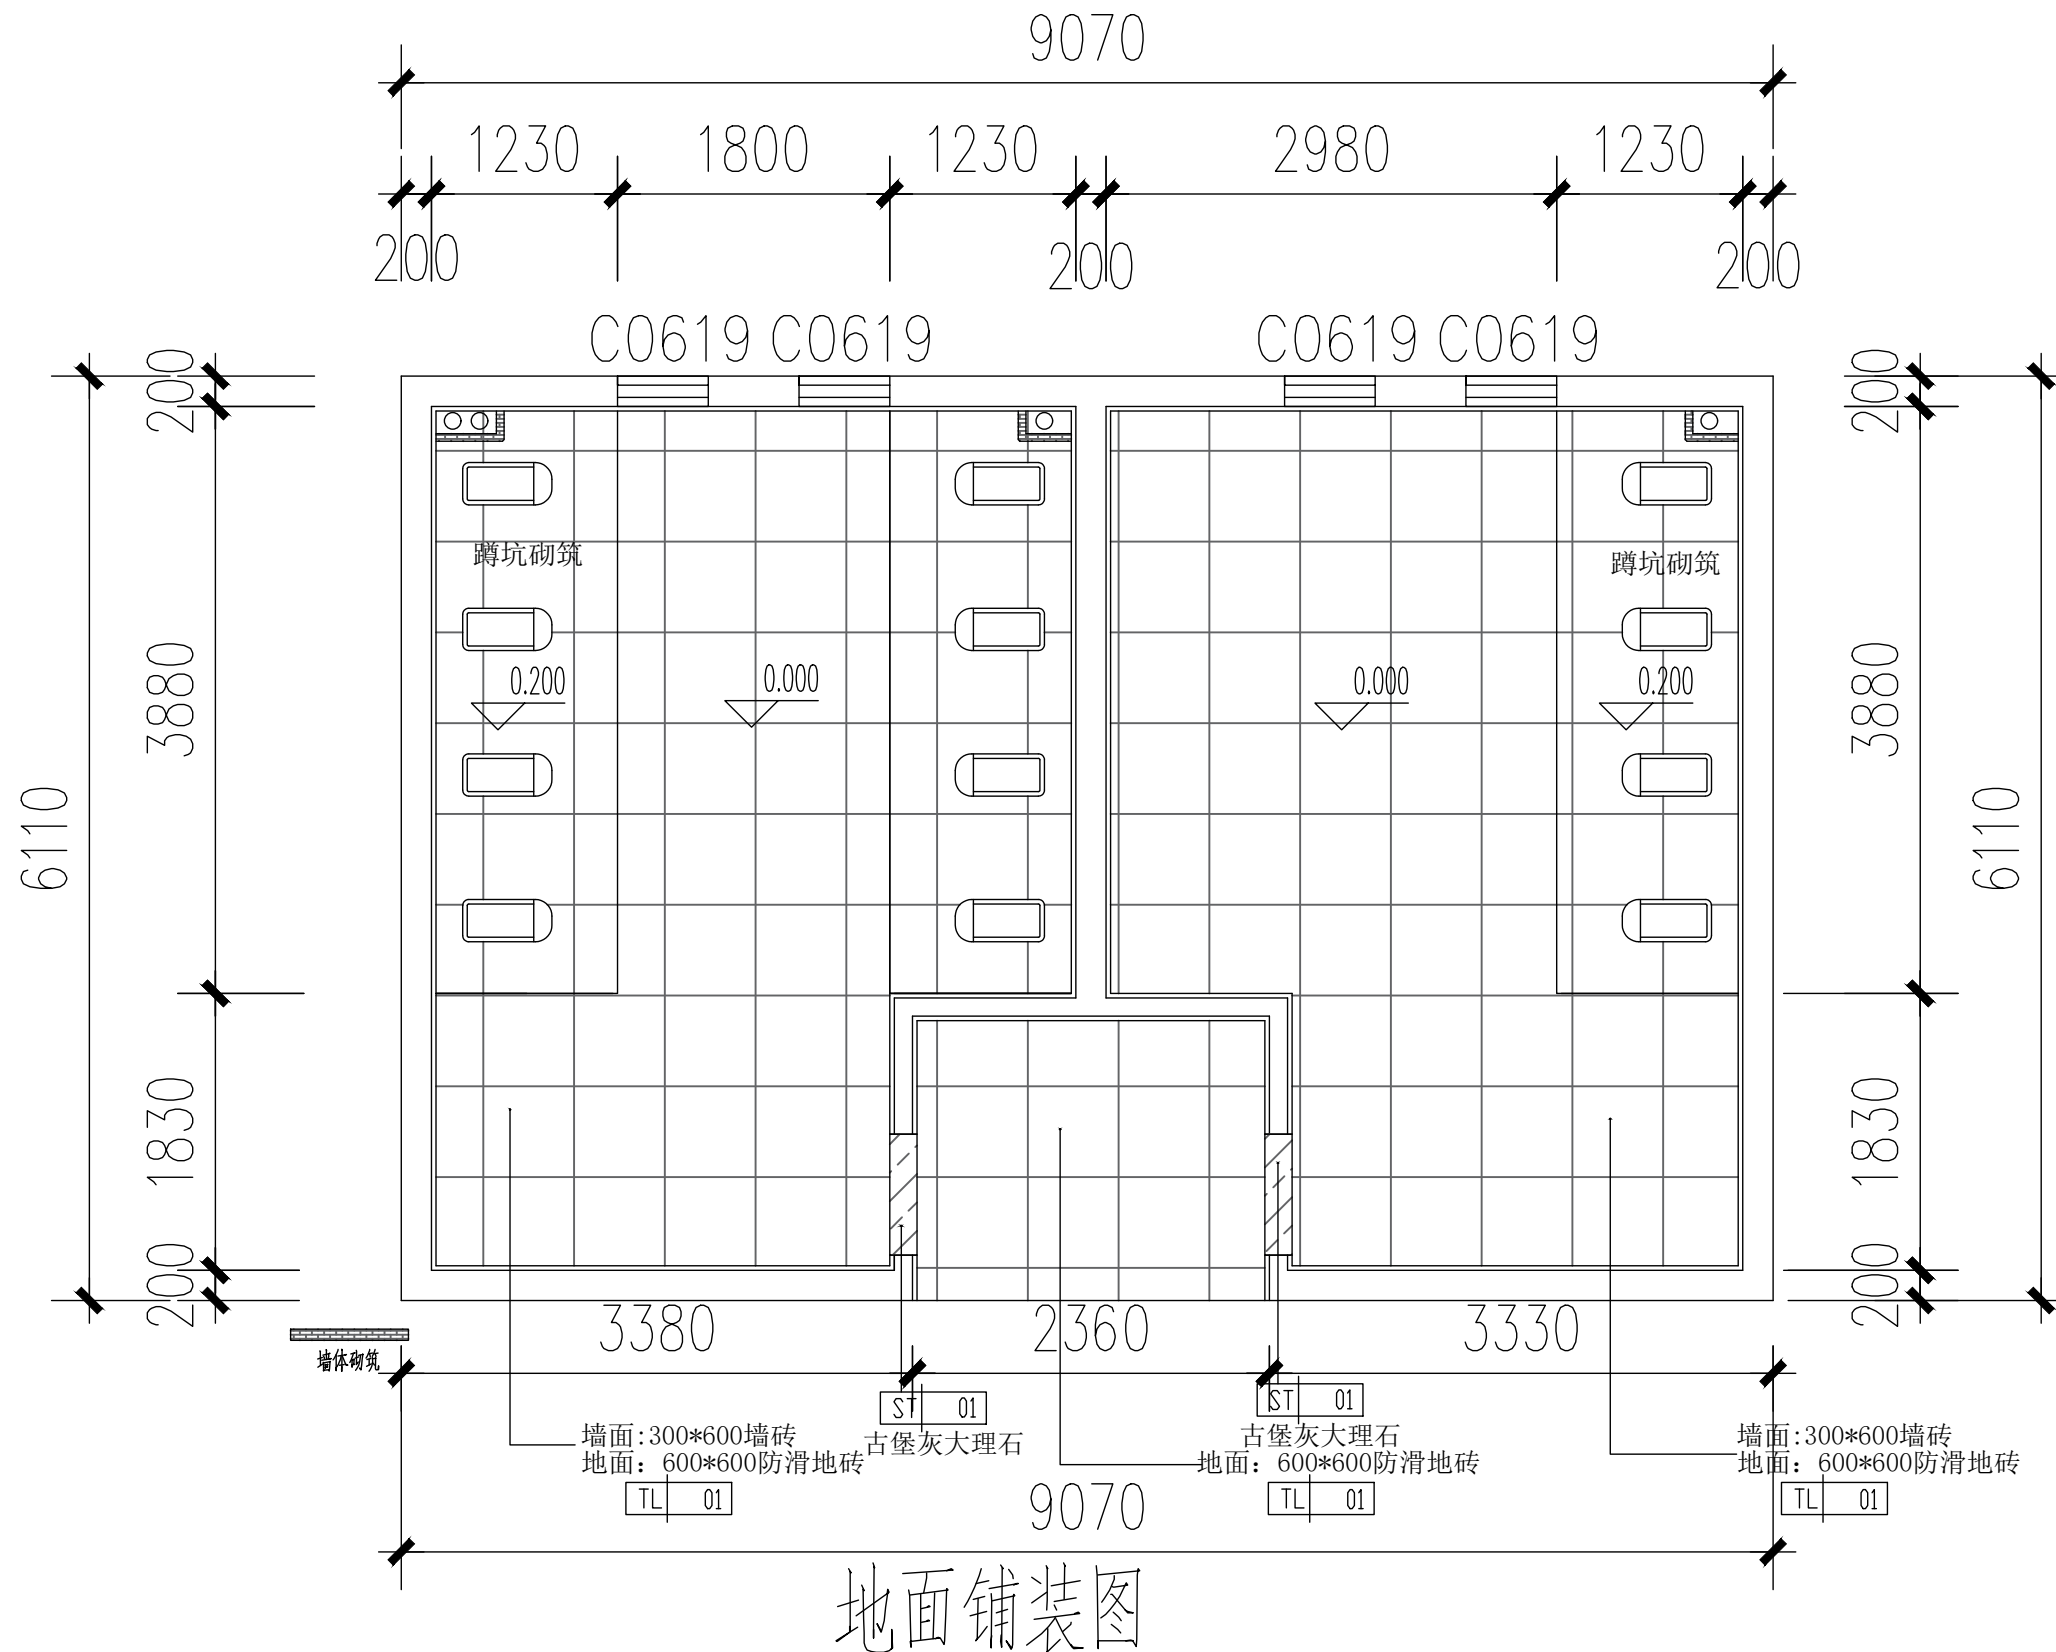

无锡市城市设计院
有限责任公司

WUXI URBAN DESIGN INSTITUTE
LIABILITY CO., LTD

国家建筑行业(建筑工程)甲级

证书编号:A132012746

城乡规划编制资质乙级

证书编号:[苏]城规编第(142001)

注册师用章

Certified Engineer

出图专用章


Issue

(本图未加盖出图专用章或工程师注册章与签名不符均为无效)


会 签 JOINTLY SIGN			
专 业 PART	签 署 SIGNATURE	专 业 PART	签 署 SIGNATURE
总 图 TOTAL		暖 通 HVAC	
建 筑 ARCHI		给 排 水 PLUMBING	
结 构 STRUCT		电 气 ELEC	

设计签署 DESIGN TEAM SIGN			
批 准 APPROVAL	陈艳春		
审 定 APPROVED	杨月泉		
项目负责 PROJECT DIRECTOR	杨月泉		
专业负责 CHIEF ENGL	杨月泉		
审 核 EXAMINED	杜飞鹏		
校 对 CHECKED	顾晓元		
设 计 DESIGNED	顾芊汀		

建设单位 CLIENT	无锡市市北高级中学		
工程名称 PROJECT	无锡市市北高级中学教学楼五层增设公共厕所及校舍维修项目		
图 名 TITLE	羽毛球馆卫生间天花布置图 (1-3F)		
设计编号 PROJECT NO.			
图 别 DRAWING TYPE	建施	图 号 DRAWING NO.	01
版 次 REV.	01	日 期 DATE	2026.5

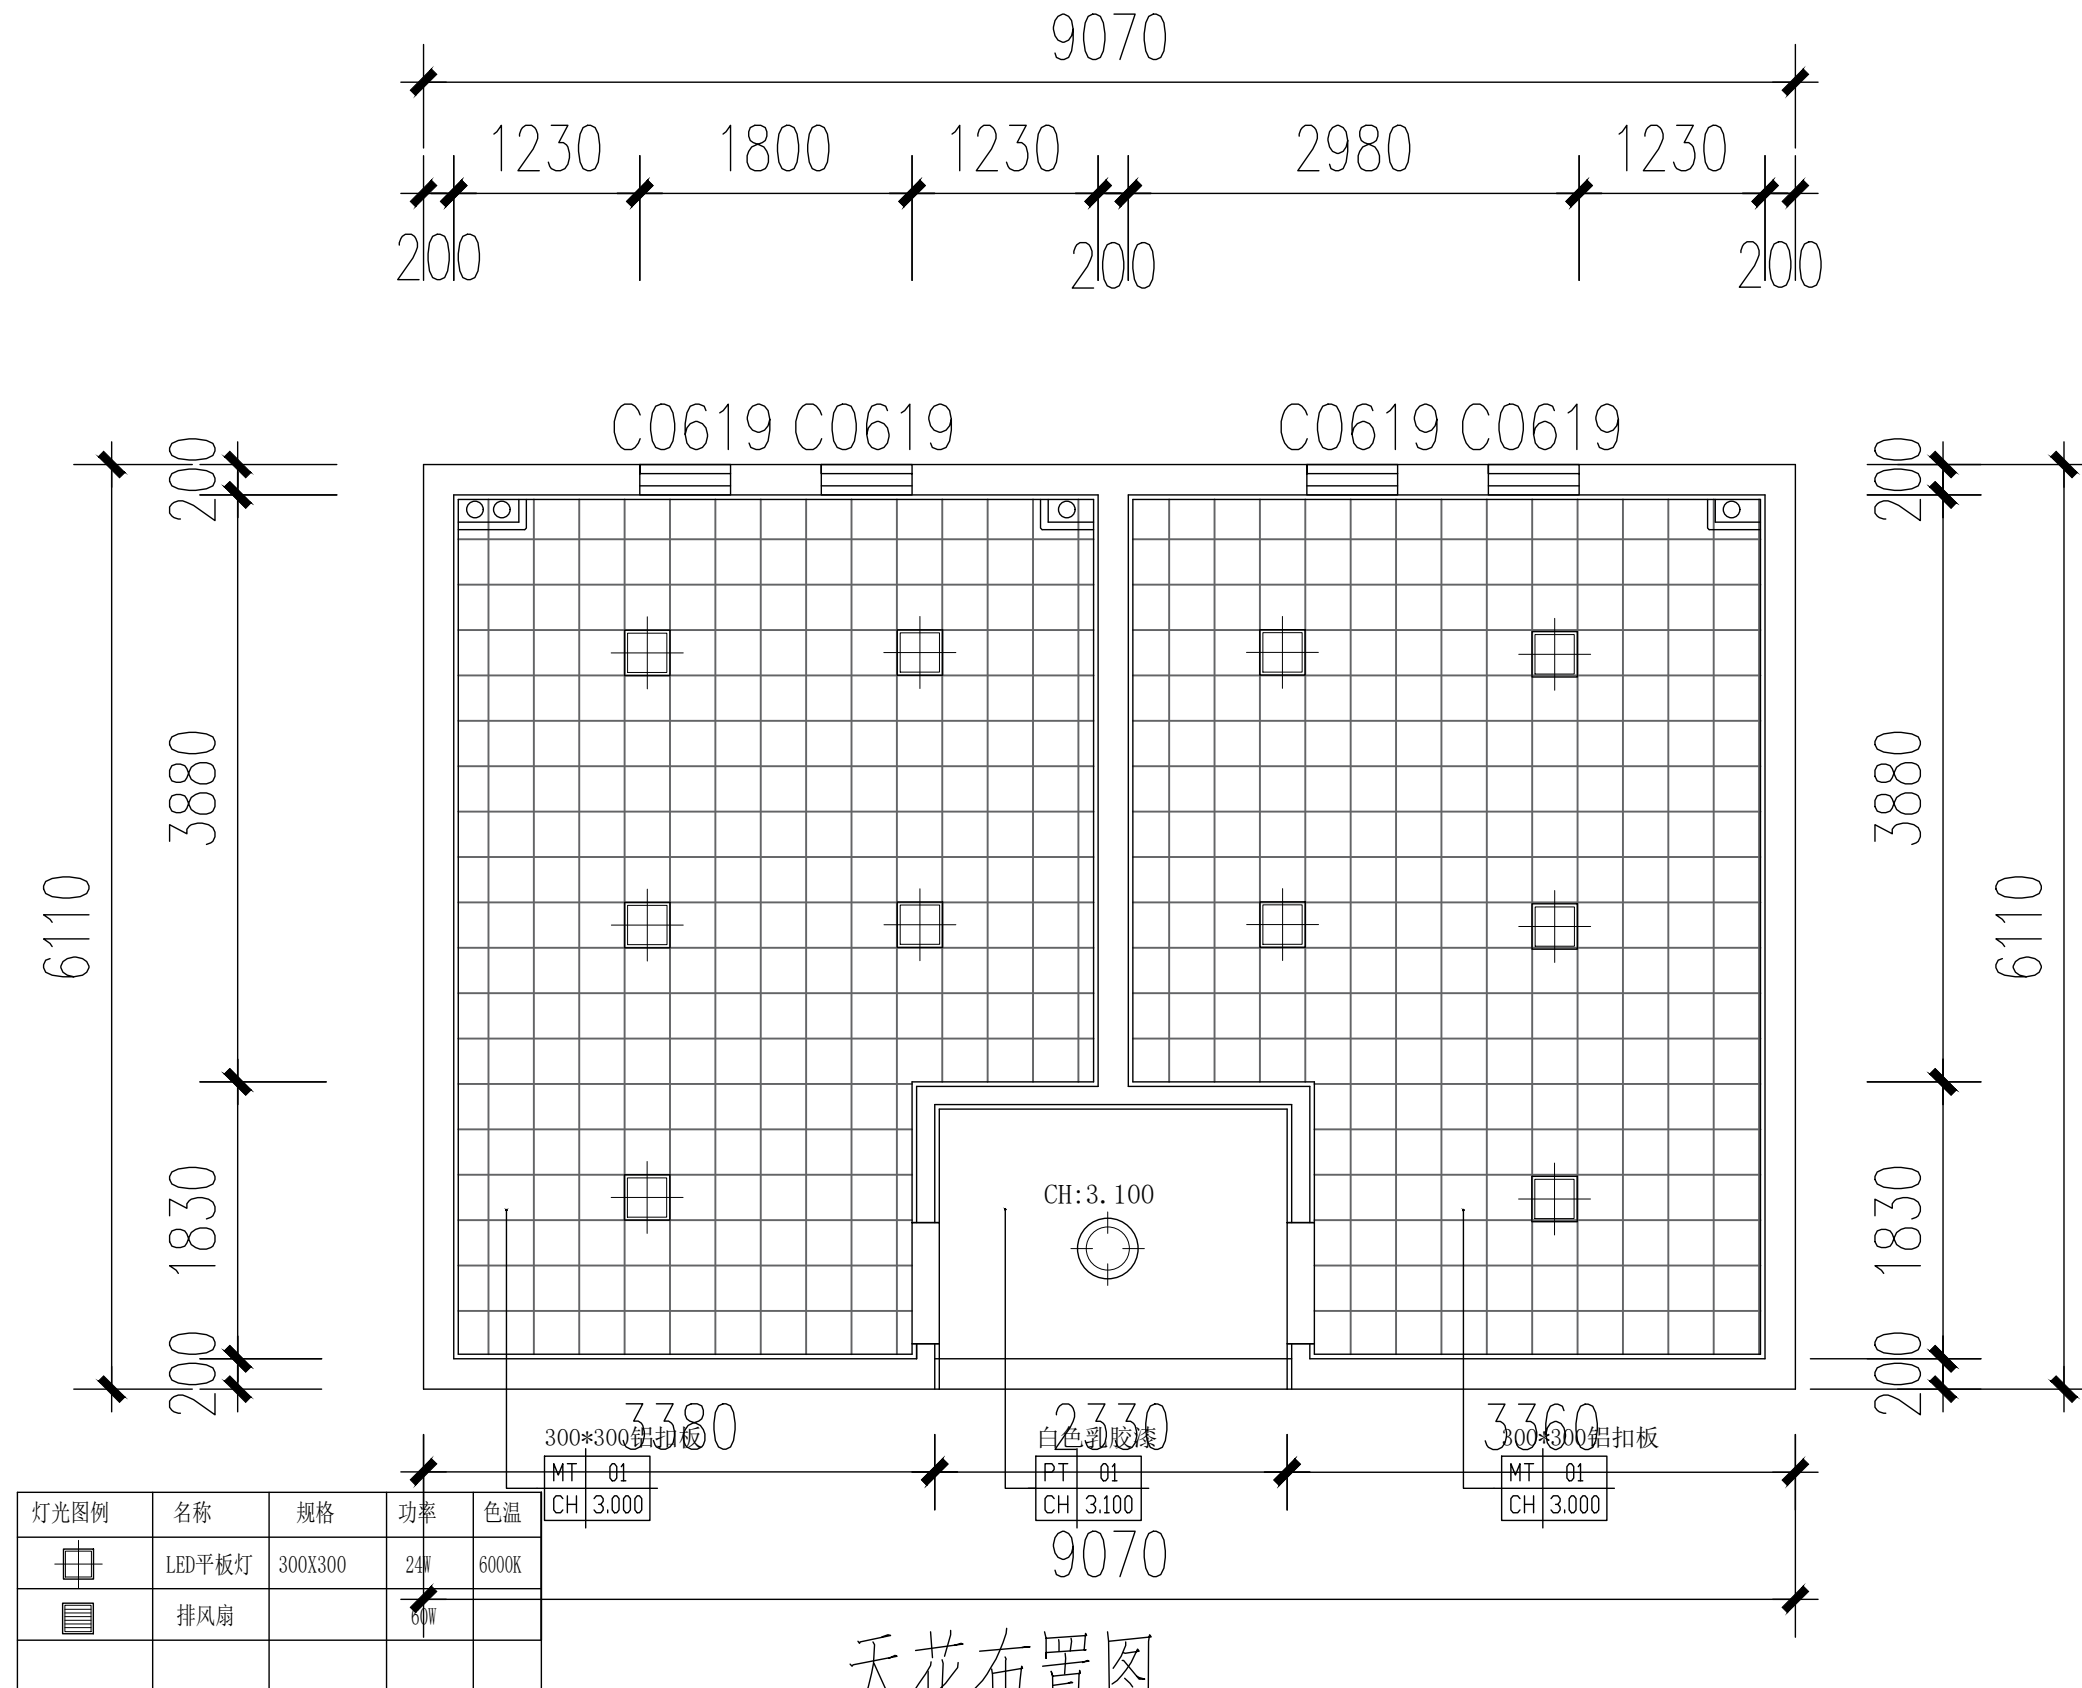

天花布置图

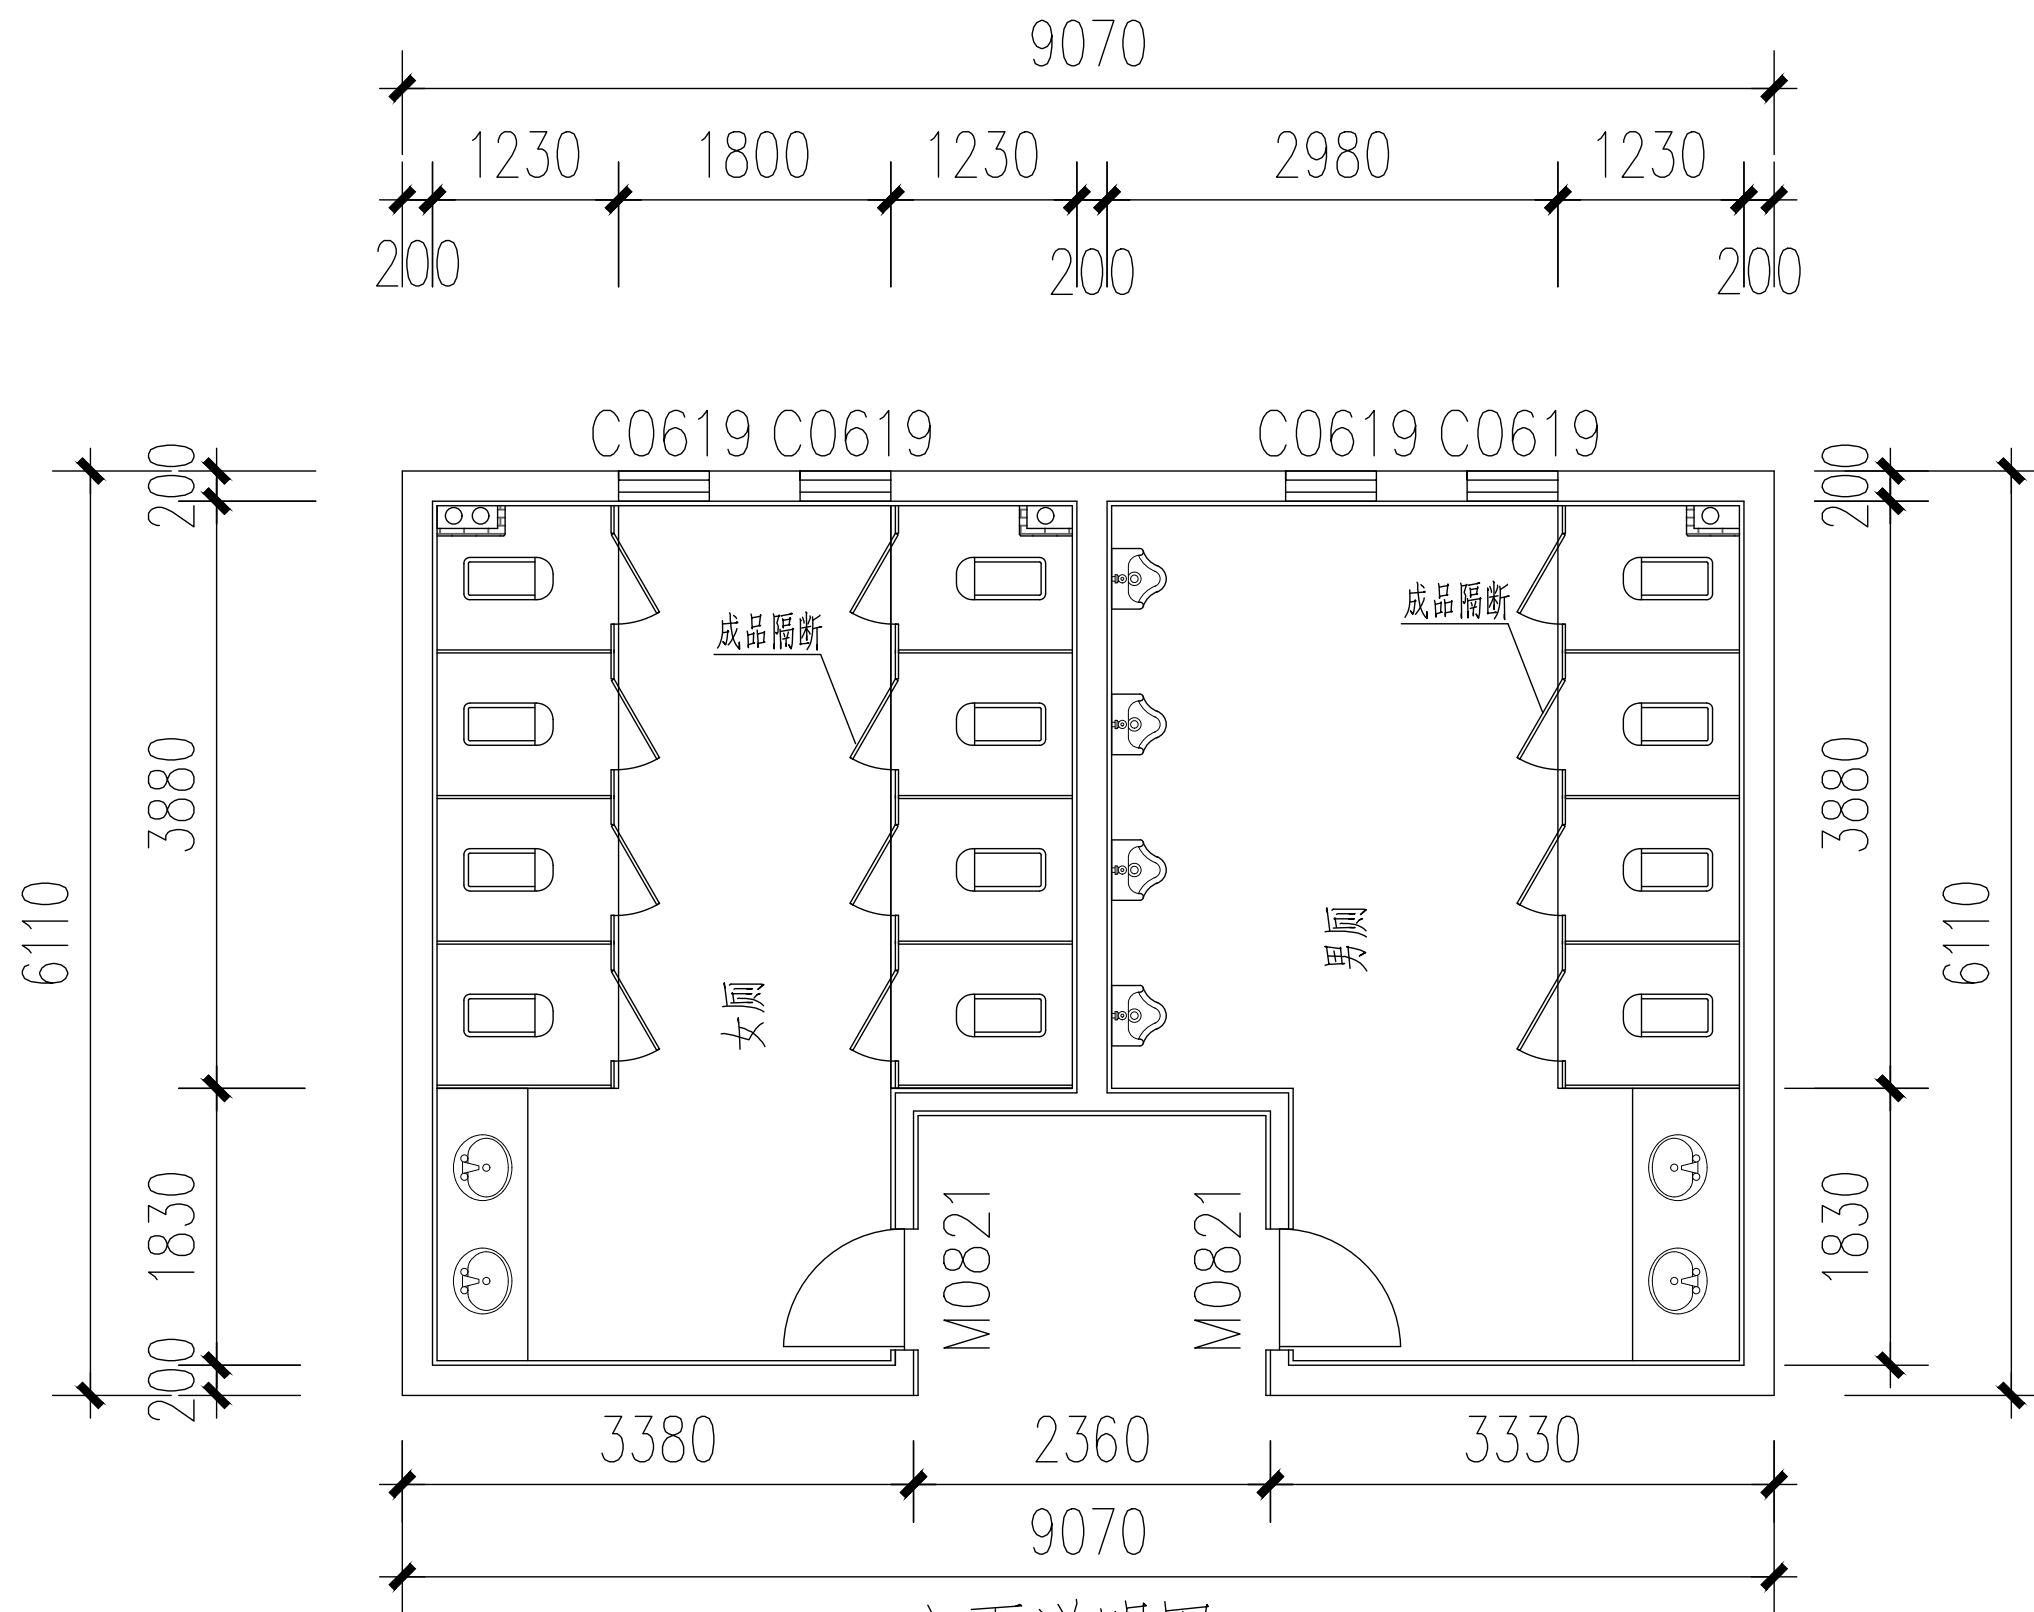

立面说明图

立面说明：（体育馆东侧1—3层卫生间）

1、卫生间墙面300*600墙砖 2、小便斗隔断12mm厚抗倍特板隔断（余同） 3、蹲坑12mm厚抗倍特板隔断（余同）

4、木门 5、台盆、5mm银镜 6、标准砖包管道 7、成品遮光卷帘 8、增加防盗窗

无锡市城市设计院
有限责任公司

WUXI URBAN DESIGN INSTITUTE
LIABILITY CO., LTD

国家建筑行业(建筑工程)甲级
证书编号:A132012746
城乡规划编制资质乙级
证书编号:[苏]城规编第(142001)

注册师用章
Certified Engineer

出图专用章
Issue

(本图未加盖出图专用章或工程师注册章与签名不符均为无效)

会 签 JOINTLY SIGN			
专 业 PART	签 署 SIGNATURE	专 业 PART	签 署 SIGNATURE
总 图 TOTAL		暖 通 HVAC	
建 筑 ARCHI		给 排 水 PLUMBING	
结 构 STRUCT		电 气 ELEC	


设计签署 DESIGN TEAM SIGN			
批 准 APPROVAL	陈艳春		
审 定 APPROVED	杨月泉		
项目负责 PROJECT DIRECTOR	杨月泉		
专业负责 CHIEF ENGL	杨月泉		
审 核 EXAMINED	杜飞鹏		
校 对 CHECKED	顾晓元		
设 计 DESIGNED	顾芊汀		

建设单位 CLIENT	无锡市市北高级中学		
工程名称 PROJECT	无锡市市北高级中学教学楼五层增设公共厕所及校舍维修项目		
图 名 TITLE	羽毛球馆卫生间立面说明 (1—3F)		
设计编号 PROJECT NO.			
图 别 DRAWING TYPE	建施	图 号 DRAWING NO.	01
版 次 REV.	01	日 期 DATE	2026.5


会 签 JOINTLY SIGN			
专 业 PART	签 署 SIGNATURE	专 业 PART	签 署 SIGNATURE
总 图 TOTAL		暖 通 HVAC	
建 筑 ARCHI		给 排 水 PLUMBING	
结 构 STRUCT		电 气 ELEC	

设计签署 DESIGN TEAM SIGN			
批 准 APPROVAL	陈艳春		
审 定 APPROVED	杨月泉		
项目负责 PROJECT DIRECTOR	杨月泉		
专业负责 CHIEF ENGL	杨月泉		
审 核 EXAMINED	杜飞鹏		
校 对 CHECKED	顾晓元		
设 计 DESIGNED	顾芊汀		



建设单位 CLIENT	无锡市市北高级中学		
工程名称 PROJECT	无锡市市北高级中学教学楼五层增设公共厕所及校舍维修项目		
图 名 TITLE	节点图		
设计编号 PROJECT NO.			
图 别 DRAWING TYPE	建施	图 号 DRAWING NO.	01
版 次 REV.	01	日 期 DATE	2026.5

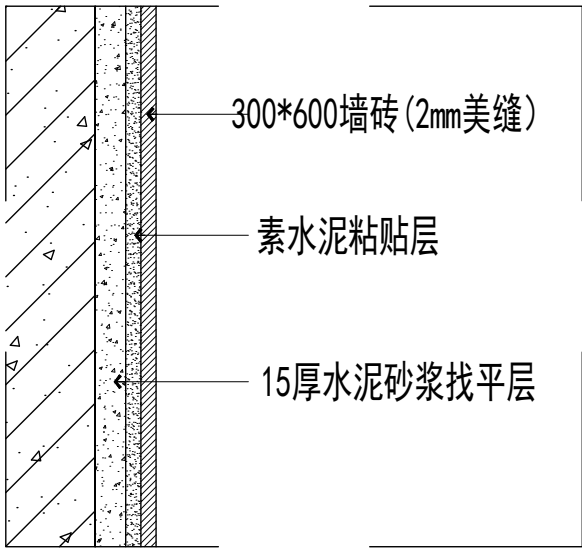

SECTION DETAIL
通用 墙砖做法 SCALE 1:3

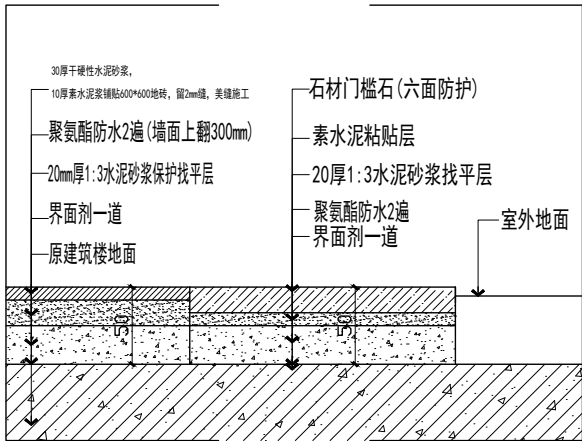

SECTION DETAIL
通用 地砖/门槛石做法 SCALE 1:5

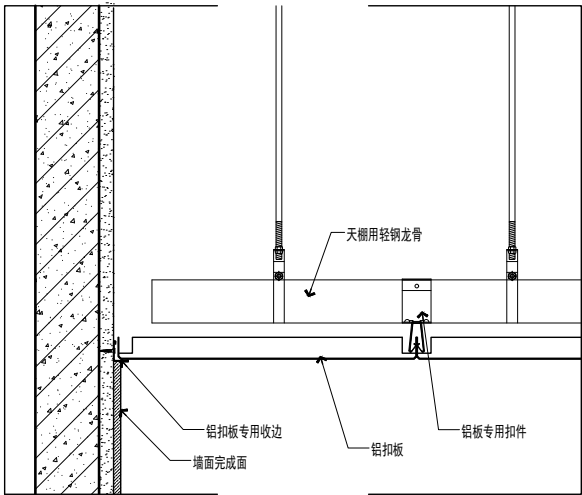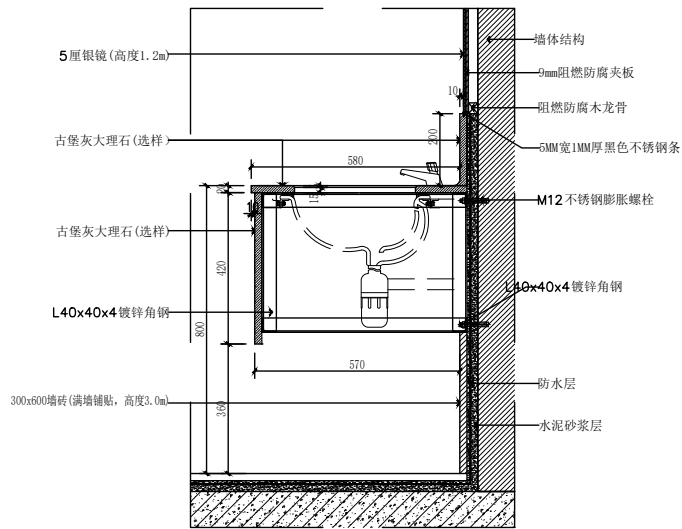

SECTION DETAIL
通用 铝扣板做法 SCALE 1:5

节点图

无锡市城市设计院
有限责任公司



WUXI URBAN DESIGN INSTITUTE
LIABILITY CO., LTD

国家建筑行业(建筑工程)甲级

证书编号:A132012746

城乡规划编制资质乙级

证书编号:[苏]城规编第(142001)

注册师用章

Certified Engineer

出图专用章

Issue

(本图未加盖出图专用章或工程师注册章与签名不符均为无效)

会 签 JOINTLY SIGN

专 业 PART	签 署 SIGNATURE	专 业 PART	签 署 SIGNATURE
总 图 TOTAL		暖 通 HVAC	
建 筑 ARCHI		给 排 水 PLUMBING	
结 构 STRUCT		电 气 ELEC	

设计签署 DESIGN TEAM SIGN

批 准 APPROVAL	陈艳春		
审 定 APPROVED	杨月泉		
项目负责 PROJECT DIRECTOR	杨月泉		
专业负责 CHIEF ENGL	杨月泉		
审 核 EXAMINED	杜飞鹏		
校 对 CHECKED	顾晓元		
设 计 DESIGNED	顾芊汀		

建设单位
CLIENT

无锡市市北高级中学

工程名称
PROJECT

无锡市市北高级中学教学楼五层增设公共厕所及校舍维修项目

图 名
TITLE

篮球馆卫生间拆除图
(1-2F)

设计编号
PROJECT NO.

图 别
DRAWING TYPE

建施

图 号
DRAWING NO.


01

版 次
REV.

01


日 期
DATE

2026.5

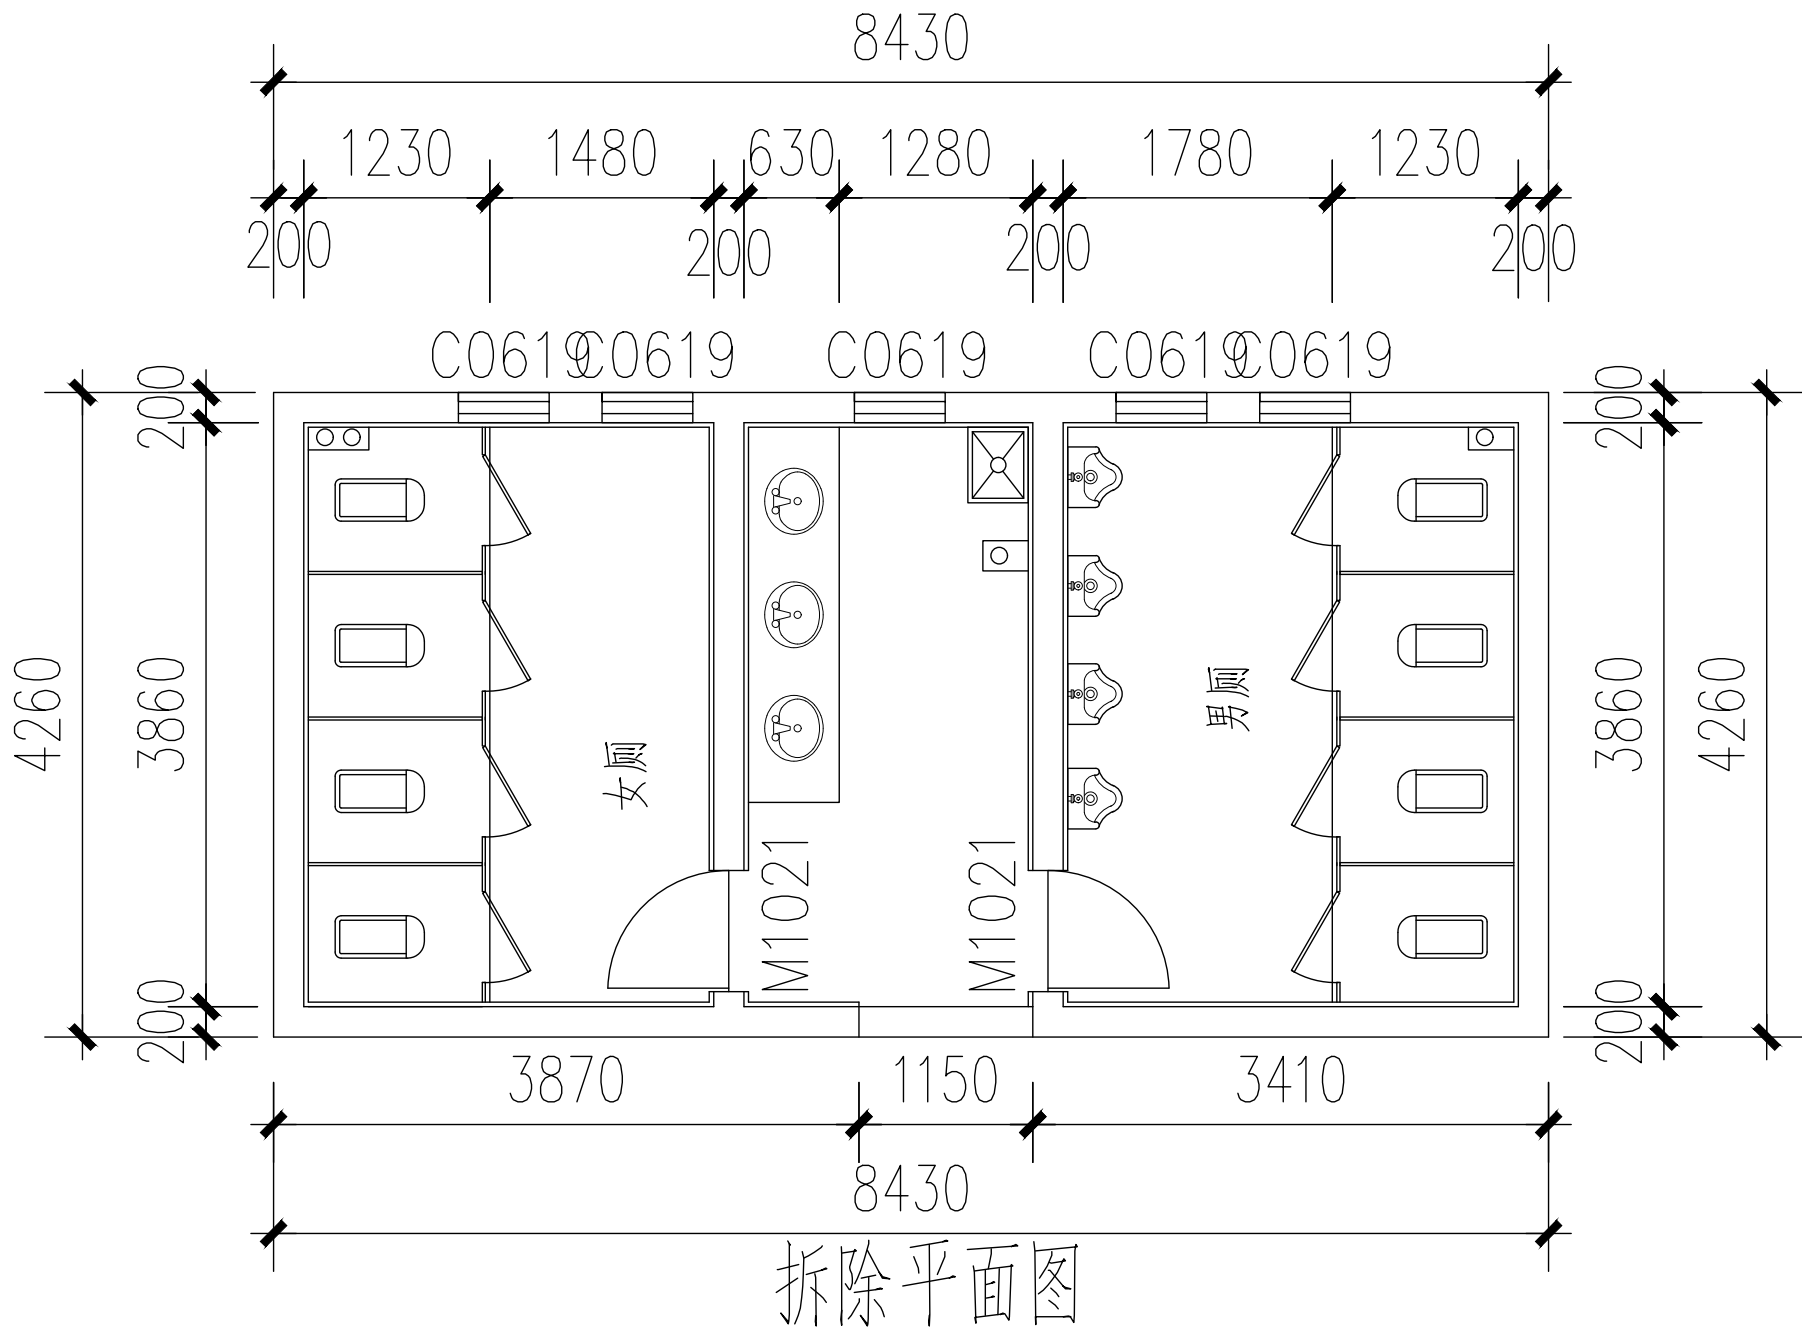

拆除说明: (体育馆中部1-2层卫生间)

- 1、卫生间墙地砖拆除至基层 2、吊顶拆除 3、洁具拆除、灯具拆除、原给排水管道拆除、管线拆除开关插座拆除
4、木门、隔断拆除 5、蹲坑拆除、砖砌体拆除 6、垃圾清运

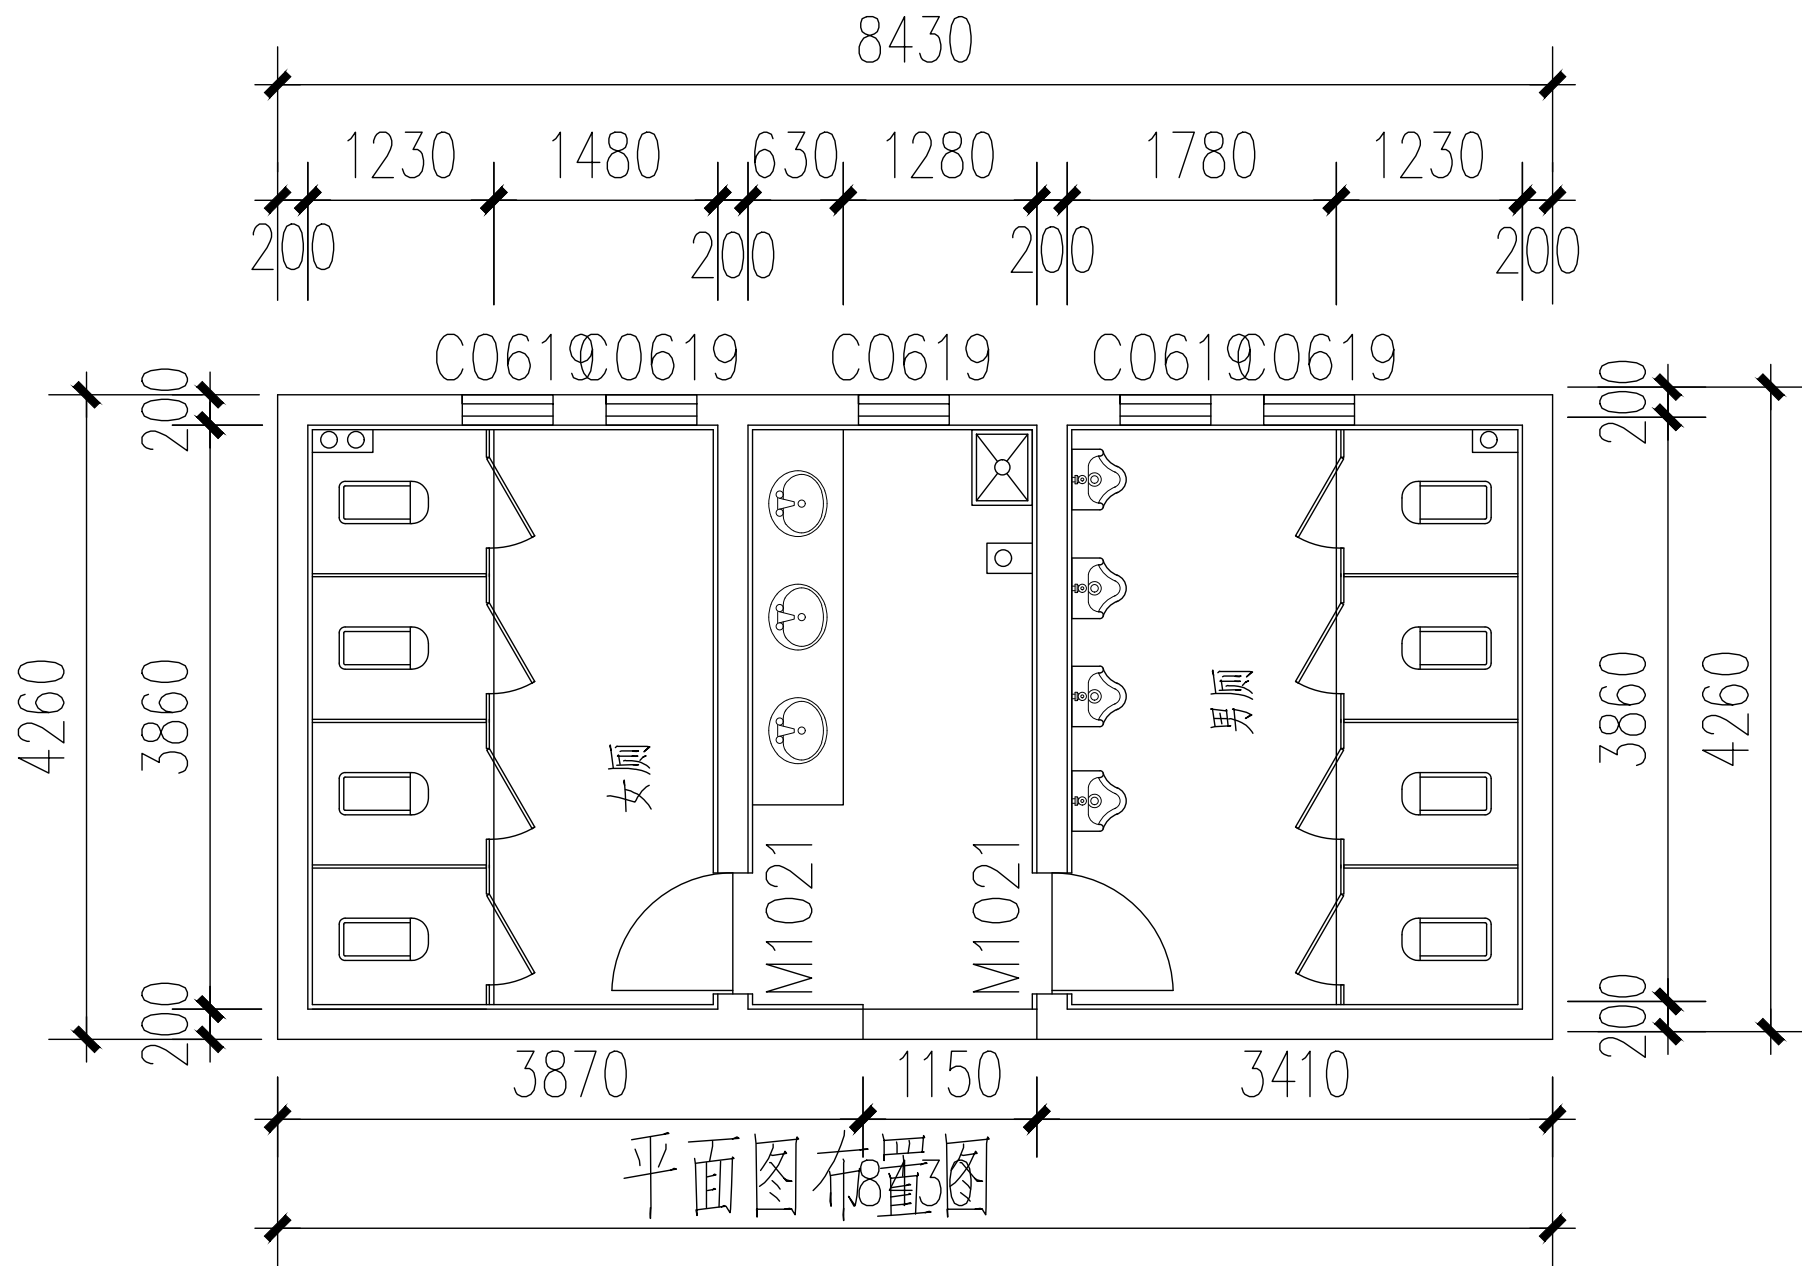

无锡市城市设计院
有限责任公司



国家建筑行业(建筑工程)甲级
证书编号:A132012746
城乡规划编制资质乙级
证书编号:[苏]城规编第(142001)

注册师用章
Certified Engineer

出图专用章
Issue

(本图未加盖出图专用章或工程师注册章与签名不符均为无效)

会 签 JOINTLY SIGN			
专 业 PART	签 署 SIGNATURE	专 业 PART	签 署 SIGNATURE
总 图 TOTAL		暖 通 HVAC	
建 筑 ARCHI		给 排 水 PLUMBING	
结 构 STRUCT		电 气 ELEC	

设计签署 DESIGN TEAM SIGN			
批 准 APPROVAL	陈艳春		
审 定 APPROVED	杨月泉		
项目负责 PROJECT DIRECTOR	杨月泉		
专业负责 CHIEF ENGL	杨月泉		
审 核 EXAMINED	杜飞鹏		
校 对 CHECKED	顾晓元		
设 计 DESIGNED	顾芊汀		

建设单位 CLIENT	无锡市市北高级中学		
工程名称 PROJECT	无锡市市北高级中学教学楼五层增设公共厕所及校舍维修项目		
图 名 TITLE	篮球馆卫生间平面布置图 (1-2F)		
设计编号 PROJECT NO.			
图 别 DRAWING TYPE	建施	图 号 DRAWING NO.	01
版 次 REV.	01	日 期 DATE	2026.5

无锡市城市设计院
有限责任公司

WUXI URBAN DESIGN INSTITUTE
LIABILITY CO., LTD

国家建筑行业(建筑工程)甲级
证书编号:A132012746
城乡规划编制资质乙级
证书编号:[苏]城规编第(142001)

注册师用章
Certified Engineer

出图专用章
Issue

(本图未加盖出图专用章或工程师注册章与签名不符均为无效)

会 签 JOINTLY SIGN

专 业 PART	签 署 SIGNATURE	专 业 PART	签 署 SIGNATURE
总 图 TOTAL		暖 通 HVAC	
建 筑 ARCHI		给 排 水 PLUMBING	
结 构 STRUCT		电 气 ELEC	

设计签署 DESIGN TEAM SIGN

批 准 APPROVAL	陈艳春		
审 定 APPROVED	杨月泉		
项目负责 PROJECT DIRECTOR	杨月泉		
专业负责 CHIEF ENGL	杨月泉		
审 核 EXAMINED	杜飞鹏		
校 对 CHECKED	顾晓元		
设 计 DESIGNED	顾芊汀		


建设单位
CLIENT 无锡市市北高级中学

工程名称
PROJECT 无锡市市北高级中学教学楼五层增设公共厕所及校舍维修项目

图 名
TITLE 篮球馆卫生间地面铺装图
(1-2F)

设计编号
PROJECT NO.

图 别 DRAWING TYPE	建施	图 号 DRAWING NO.	01
版 次 REV.	01	日 期 DATE	2026.5

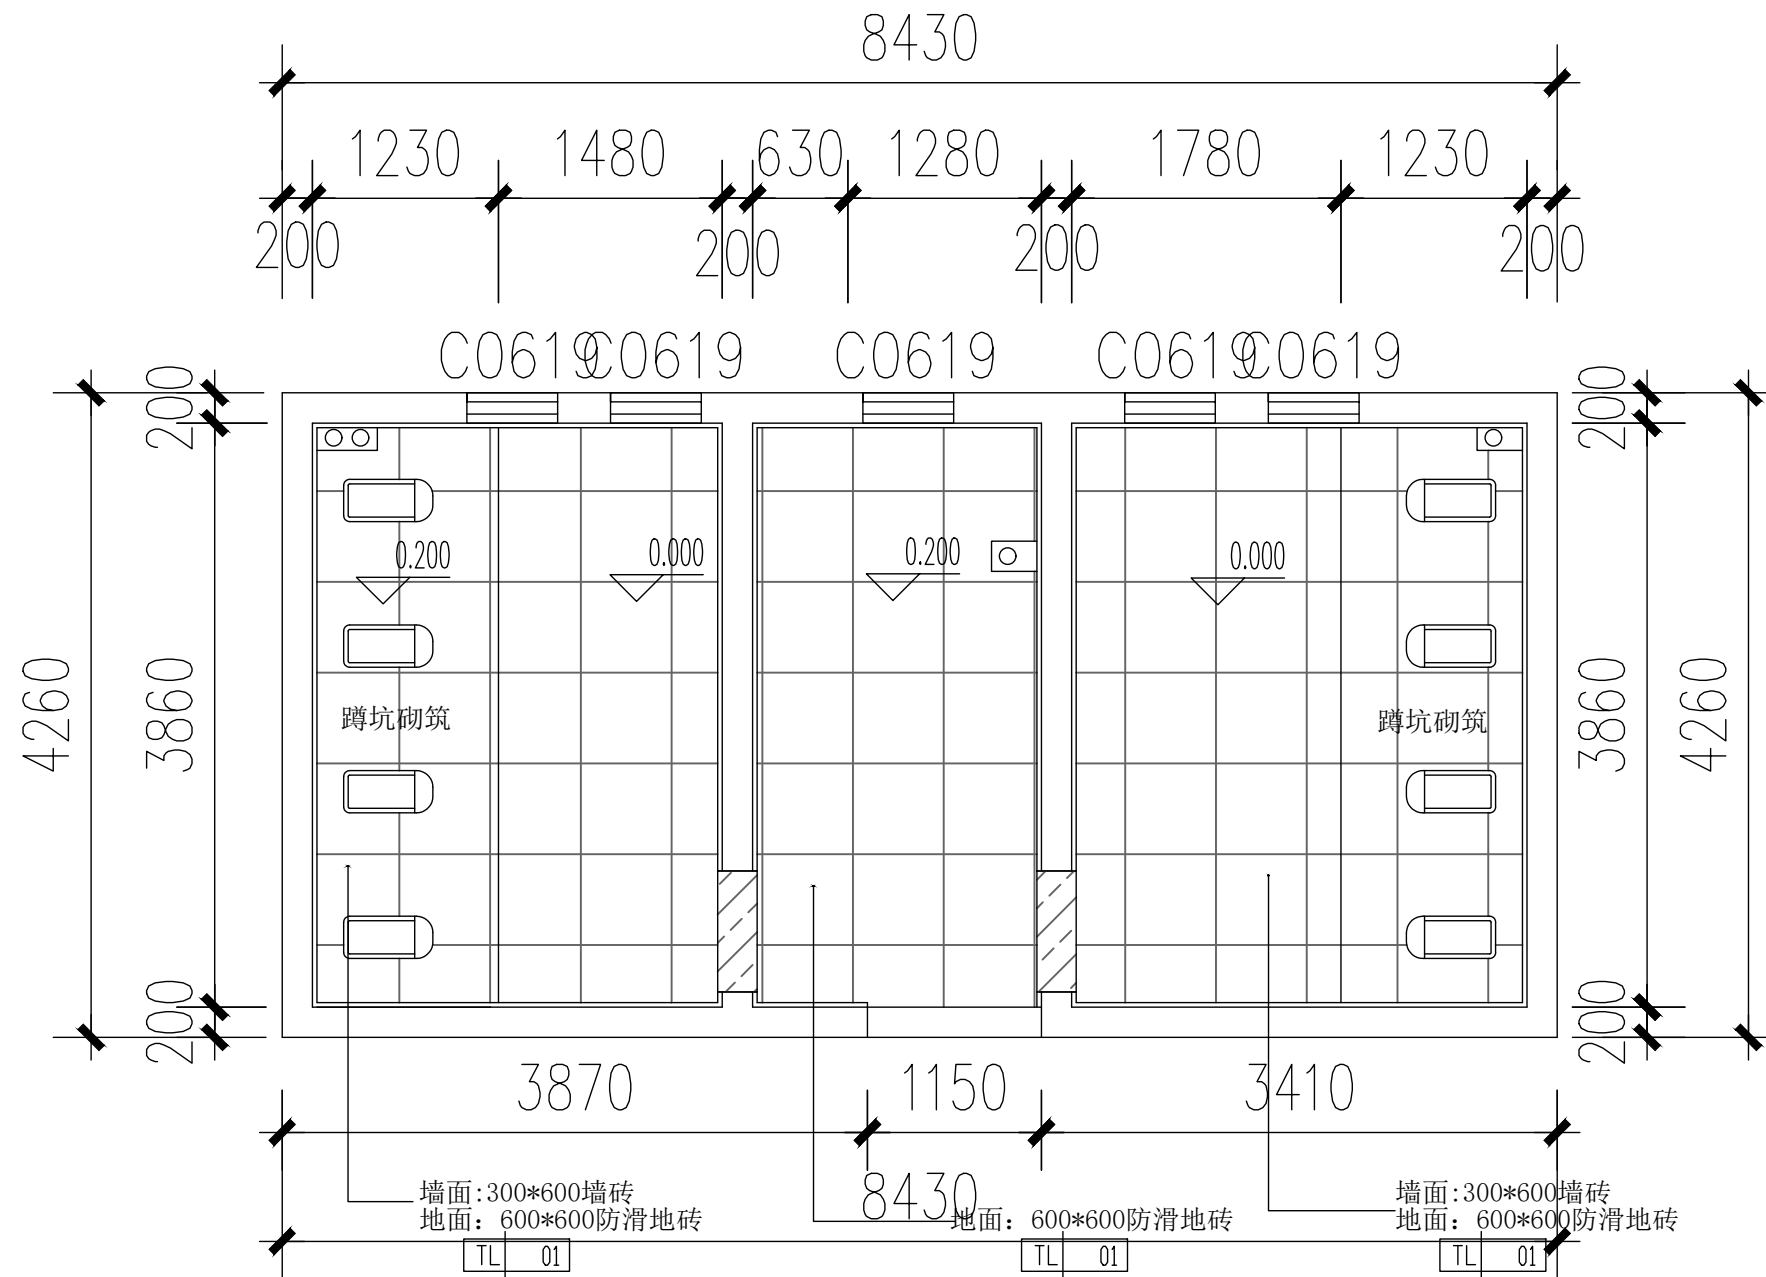

地面铺装图

无锡市城市设计院
有限责任公司

WUXI URBAN DESIGN INSTITUTE
LIABILITY CO., LTD

国家建筑行业(建筑工程)甲级
证书编号:A132012746
城乡规划编制资质乙级
证书编号:[苏]城规编第(142001)

注册师用章
Certified Engineer

出图专用章
Issue

(本图未加盖出图专用章或工程师注册章与签名不符均为无效)

会 签 JOINTLY SIGN

专 业 PART	签 署 SIGNATURE	专 业 PART	签 署 SIGNATURE
总 图 TOTAL		暖 通 HVAC	
建 筑 ARCHI		给 排 水 PLUMBING	
结 构 STRUCT		电 气 ELEC	

设计签署 DESIGN TEAM SIGN

批 准 APPROVAL	陈艳春		
审 定 APPROVED	杨月泉		
项目负责 PROJECT DIRECTOR	杨月泉		
专业负责 CHIEF ENGL	杨月泉		
审 核 EXAMINED	杜飞鹏		
校 对 CHECKED	顾晓元		
设 计 DESIGNED	顾芊汀		

建设单位
CLIENT 无锡市市北高级中学


工程名称
PROJECT 无锡市市北高级中学教学楼五层增设公共厕所及校舍维修项目

图 名
TITLE 篮球馆卫生间天花布置图
(1-2F)

设计编号
PROJECT NO.

图 别
DRAWING TYPE 建施 图 号
DRAWING NO. 01

版 次
REV. 01 日 期
DATE 2026.5

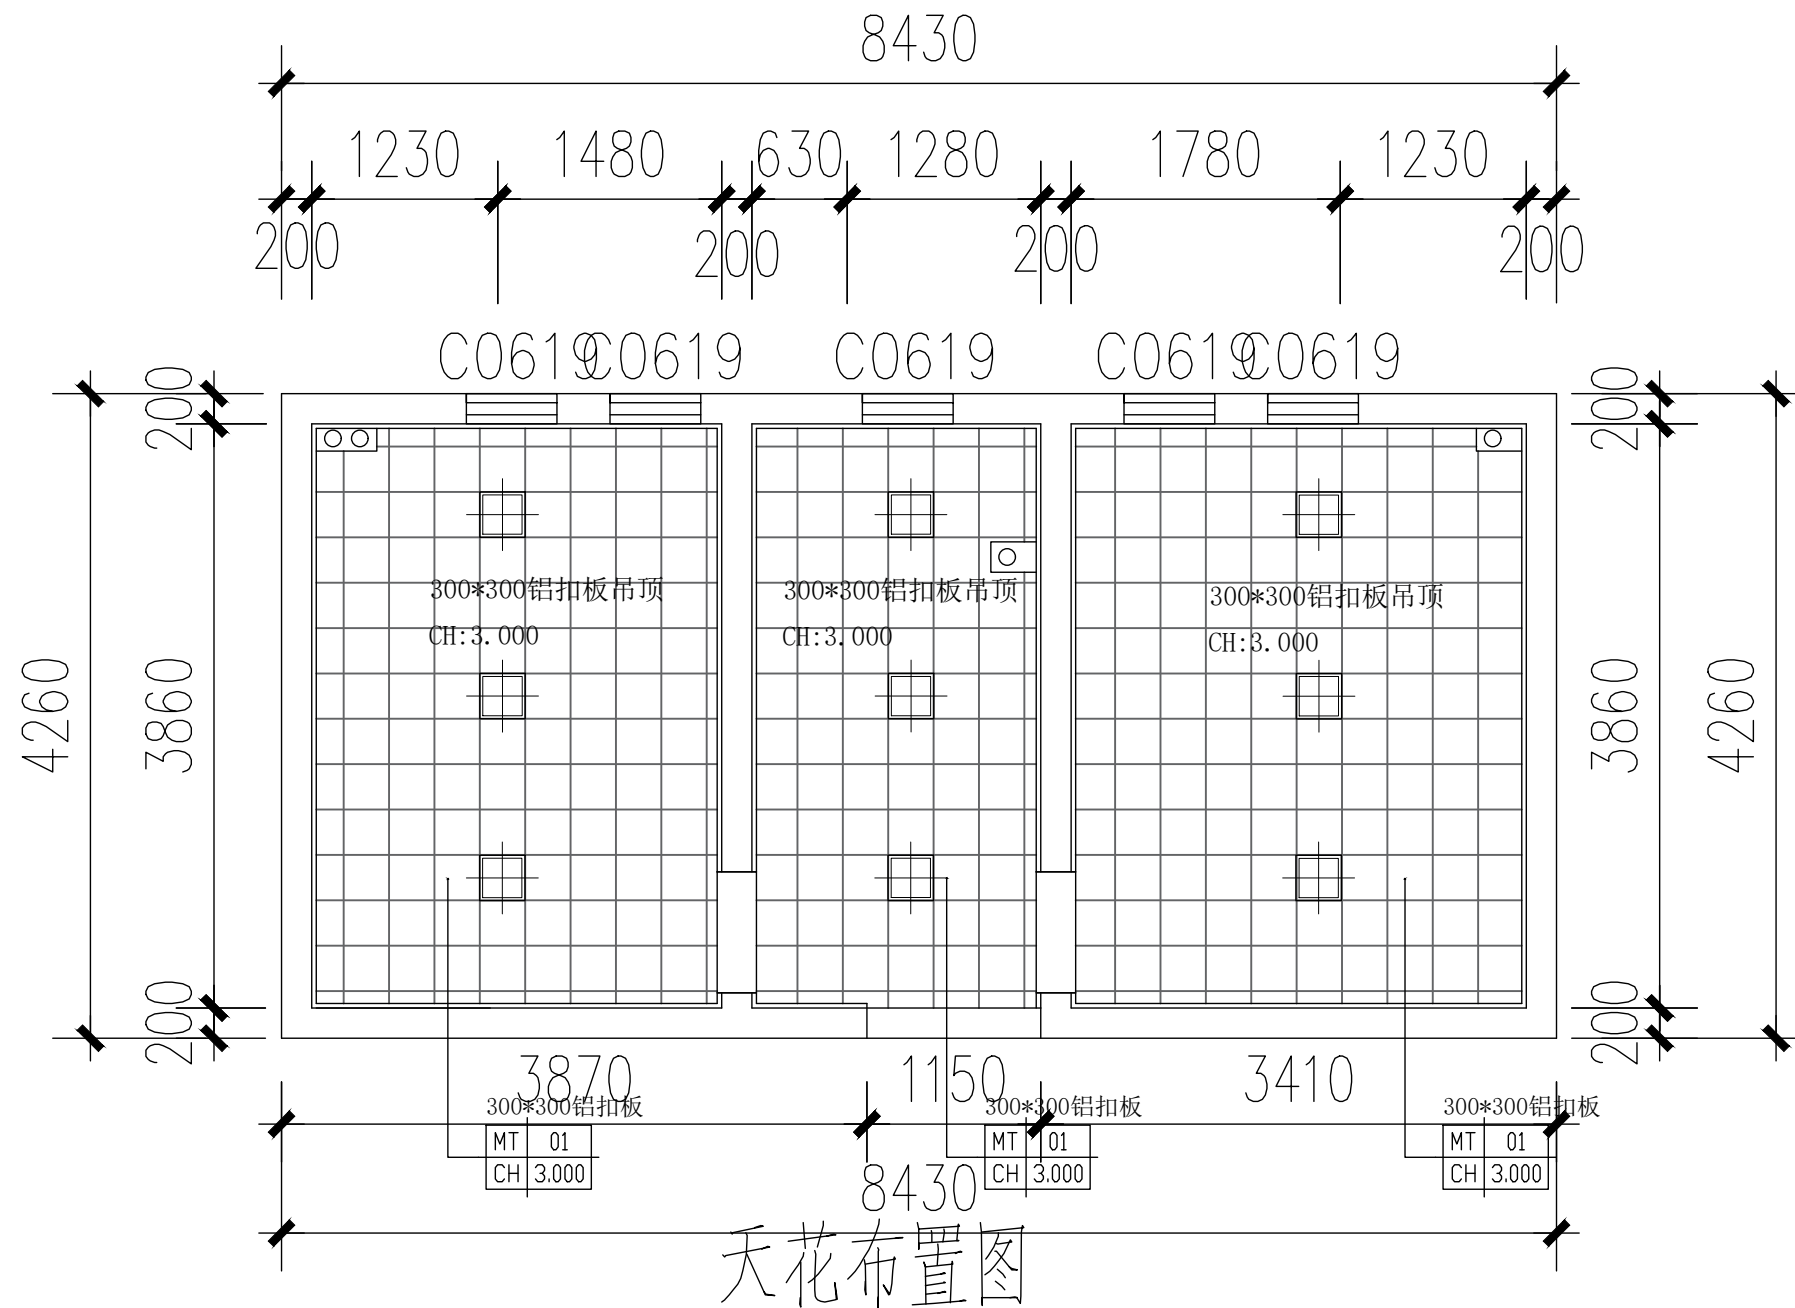

灯光图例	名称	规格	功率	色温
	LED平板灯	300X300	24W	6000K
	排风扇		60W	

无锡市城市设计院
有限责任公司



WUXI URBAN DESIGN INSTITUTE
LIABILITY CO., LTD

国家建筑行业(建筑工程)甲级

证书编号:A132012746

城乡规划编制资质乙级

证书编号:[苏]城规编第(142001)

注册师用章

Certified Engineer

出图专用章

Issue

(本图未加盖出图专用章或工程师注册章与签名不符均为无效)

会 签 JOINTLY SIGN

专 业 PART	签 署 SIGNATURE	专 业 PART	签 署 SIGNATURE
总 图 TOTAL		暖 通 HVAC	
建 筑 ARCHI		给 排 水 PLUMBING	
结 构 STRUCT		电 气 ELEC	

设计签署 DESIGN TEAM SIGN

批 准 APPROVAL	陈艳春		
审 定 APPROVED	杨月泉		
项 目 负 责 PROJECT DIRECTOR	杨月泉		
专 业 负 责 CHIEF ENGL	杨月泉		
审 核 EXAMINED	杜飞鹏		
校 对 CHECKED	顾晓元		
设 计 DESIGNED	顾芊汀		

建设单位 CLIENT 无锡市市北高级中学


工程名称 PROJECT 无锡市市北高级中学教学楼五层增设公共厕所及校舍维修项目

图 名 TITLE 羽毛球馆卫生间里面说明
(1—2F)

设计编号 PROJECT NO.

图 别 DRAWING TYPE 建施 图 号 DRAWING NO. 01

版 次 REV. 01 日 期 DATE 2026.5

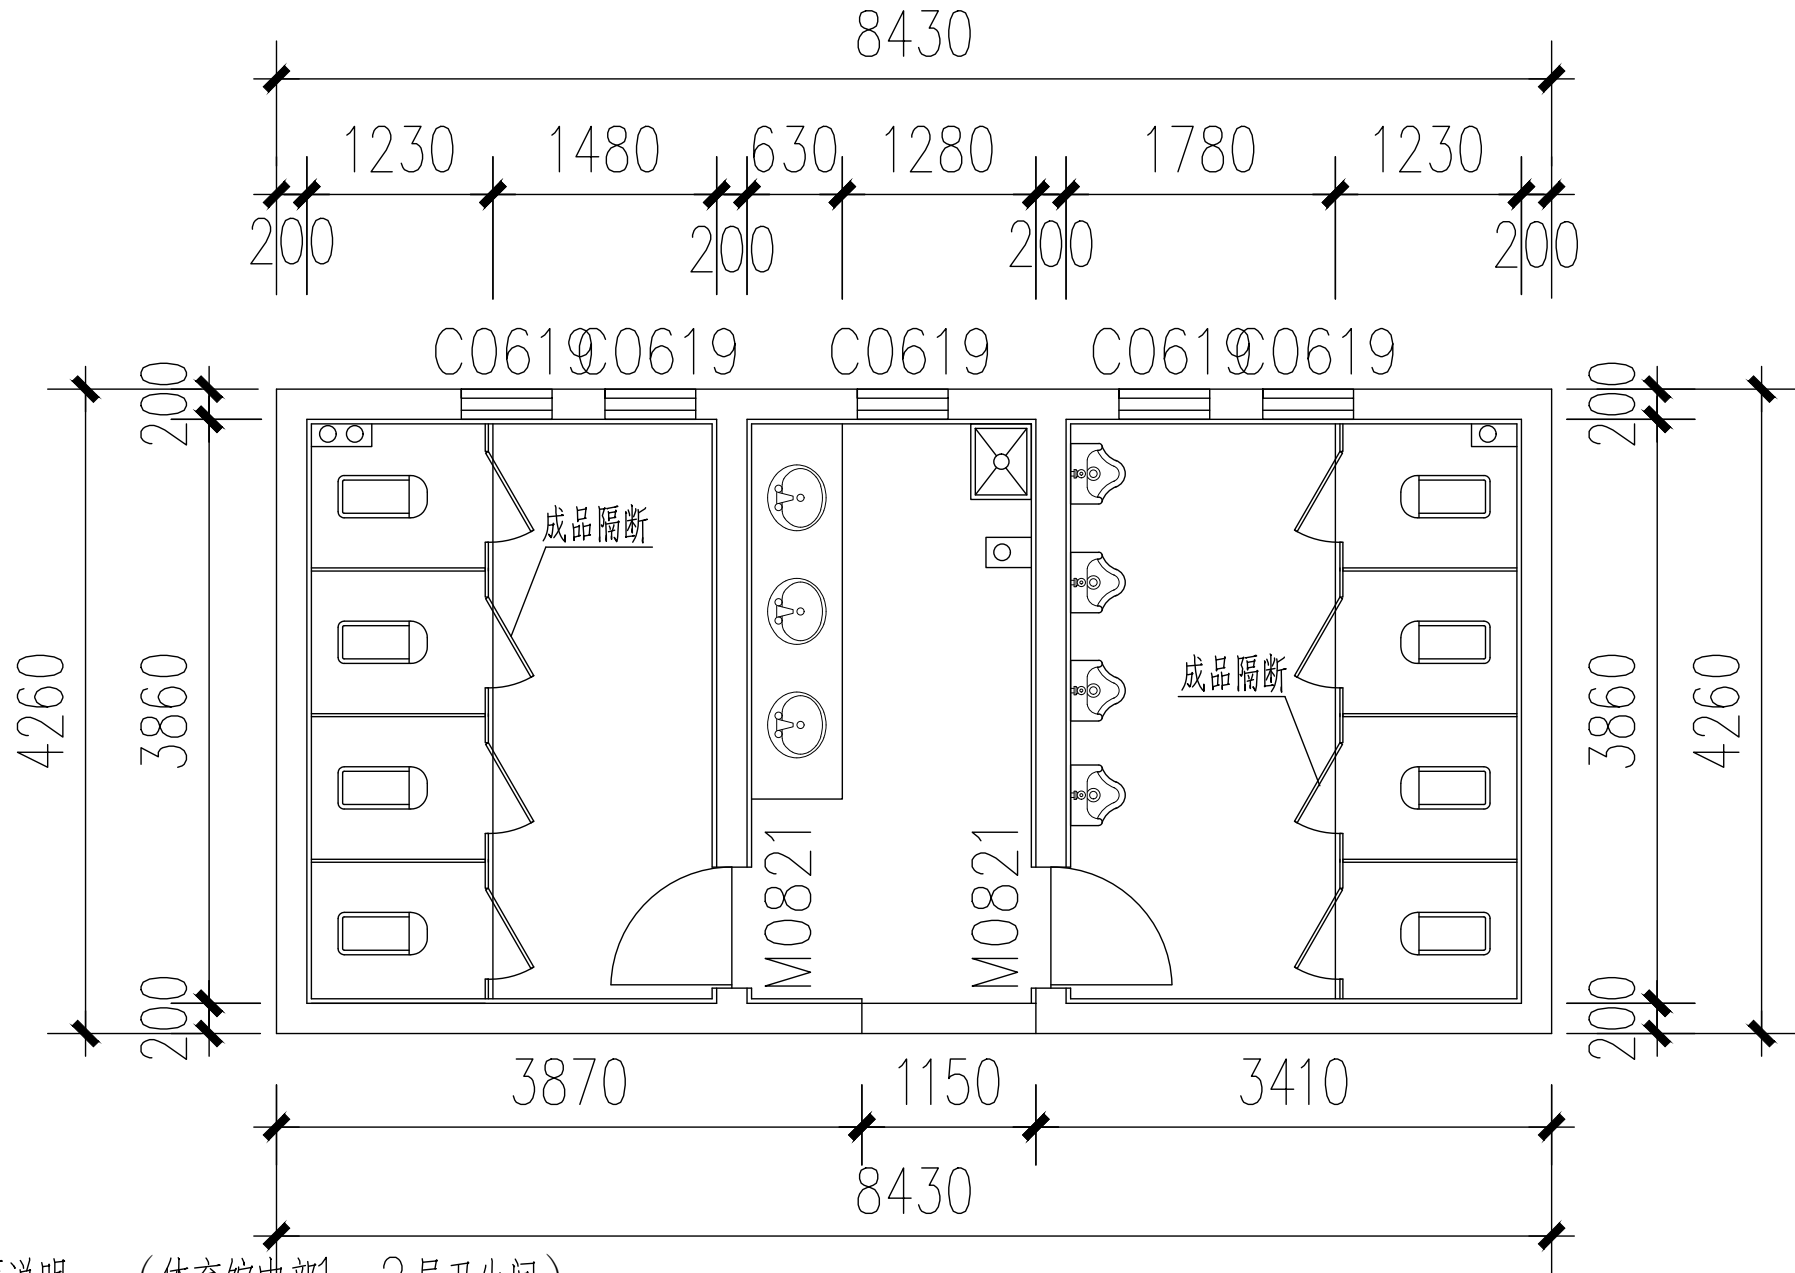

立面说明: (体育馆中部1—2层卫生间)

- 1、卫生间墙面300*600墙砖 2、小便斗抗倍特板隔断 3、蹲坑抗倍特板隔断
4、木门 5、台盆、银镜 6、标准砖包管道 7、成品遮光卷帘 8、增加防盗窗

无锡市城市设计院
有限责任公司



WUXI URBAN DESIGN INSTITUTE
LIABILITY CO., LTD

国家建筑行业(建筑工程)甲级

证书编号:A132012746

城乡规划编制资质乙级

证书编号:[苏]城规编第(142001)

注册师用章

Certified Engineer

出图专用章

Issue

(本图未加盖出图专用章或工程师注册章与签名不符均为无效)

会 签 JOINTLY SIGN

专 业 PART	签 署 SIGNATURE	专 业 PART	签 署 SIGNATURE
总 图 TOTAL		暖 通 HVAC	
建 筑 ARCHI		给 排 水 PLUMBING	
结 构 STRUCT		电 气 ELEC	

设计签署 DESIGN TEAM SIGN

批 准 APPROVAL	陈艳春		
审 定 APPROVED	杨月泉		
项目负责 PROJECT DIRECTOR	杨月泉		
专业负责 CHIEF ENGL	杨月泉		
审 核 EXAMINED	杜飞鹏		
校 对 CHECKED	顾晓元		
设 计 DESIGNED	顾芊汀		

建设单位
CLIENT

无锡市市北高级中学

工程名称
PROJECT

无锡市市北高级中学教学楼五层增设公共厕所及校舍维修项目

图 名
TITLE

体育馆操场看台卫生间拆除图

设计编号
PROJECT NO.

图 别
DRAWING TYPE

建施

图 号
DRAWING NO.


01

版 次
REV.

01


日 期
DATE

2026.5

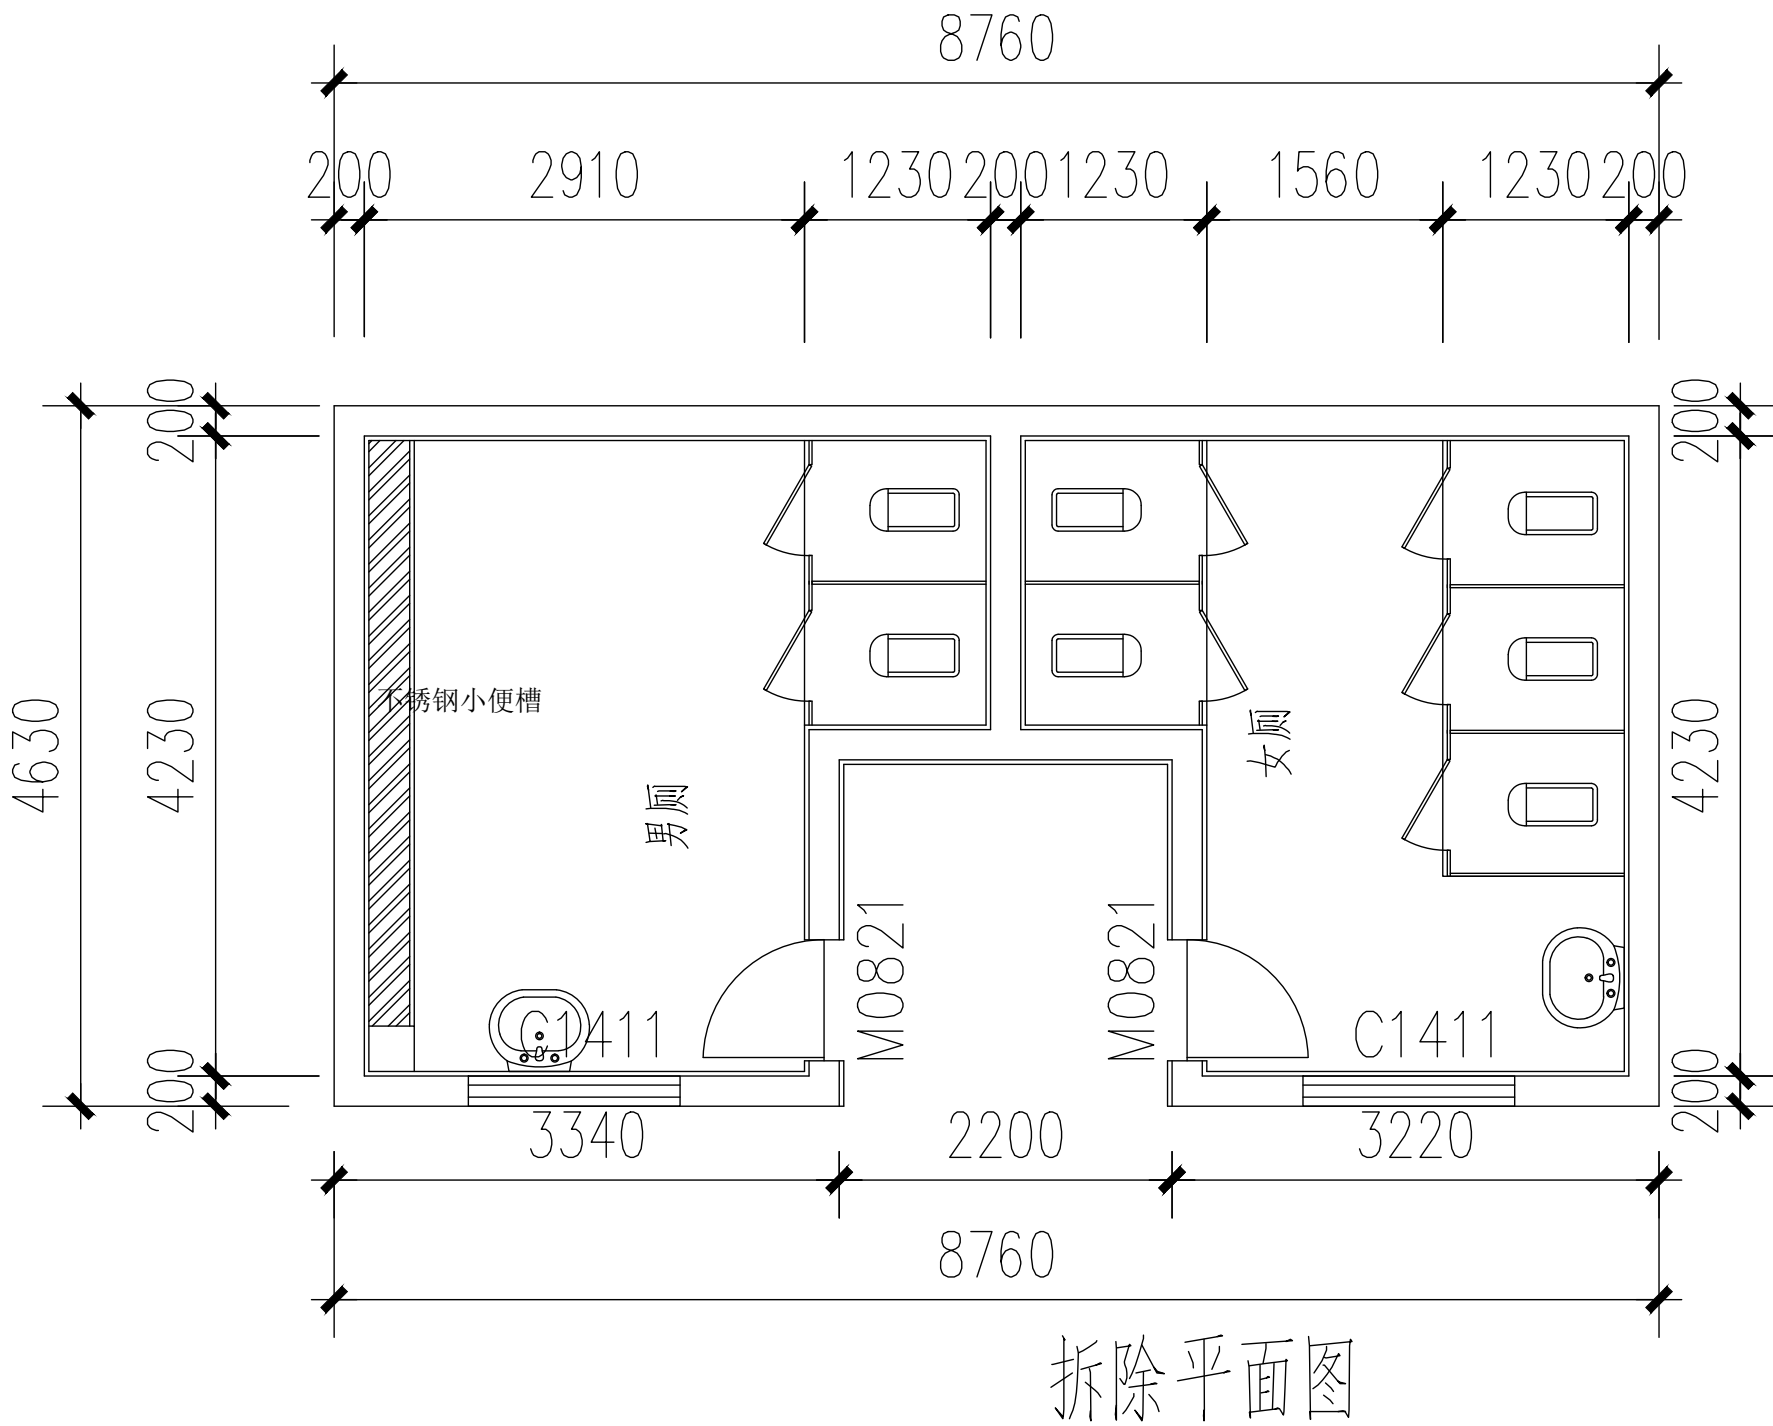

拆除说明: (体育馆看台下卫生间)

- 1、卫生间墙地砖拆除至基层
- 2、吊顶拆除
- 3、小便池拆除、洁具拆除、灯具拆除、原给排水管道拆除、管线拆除、开关插座拆除
- 4、木门、隔断拆除
- 5、蹲坑拆除、砖砌体拆除
- 6、垃圾清运

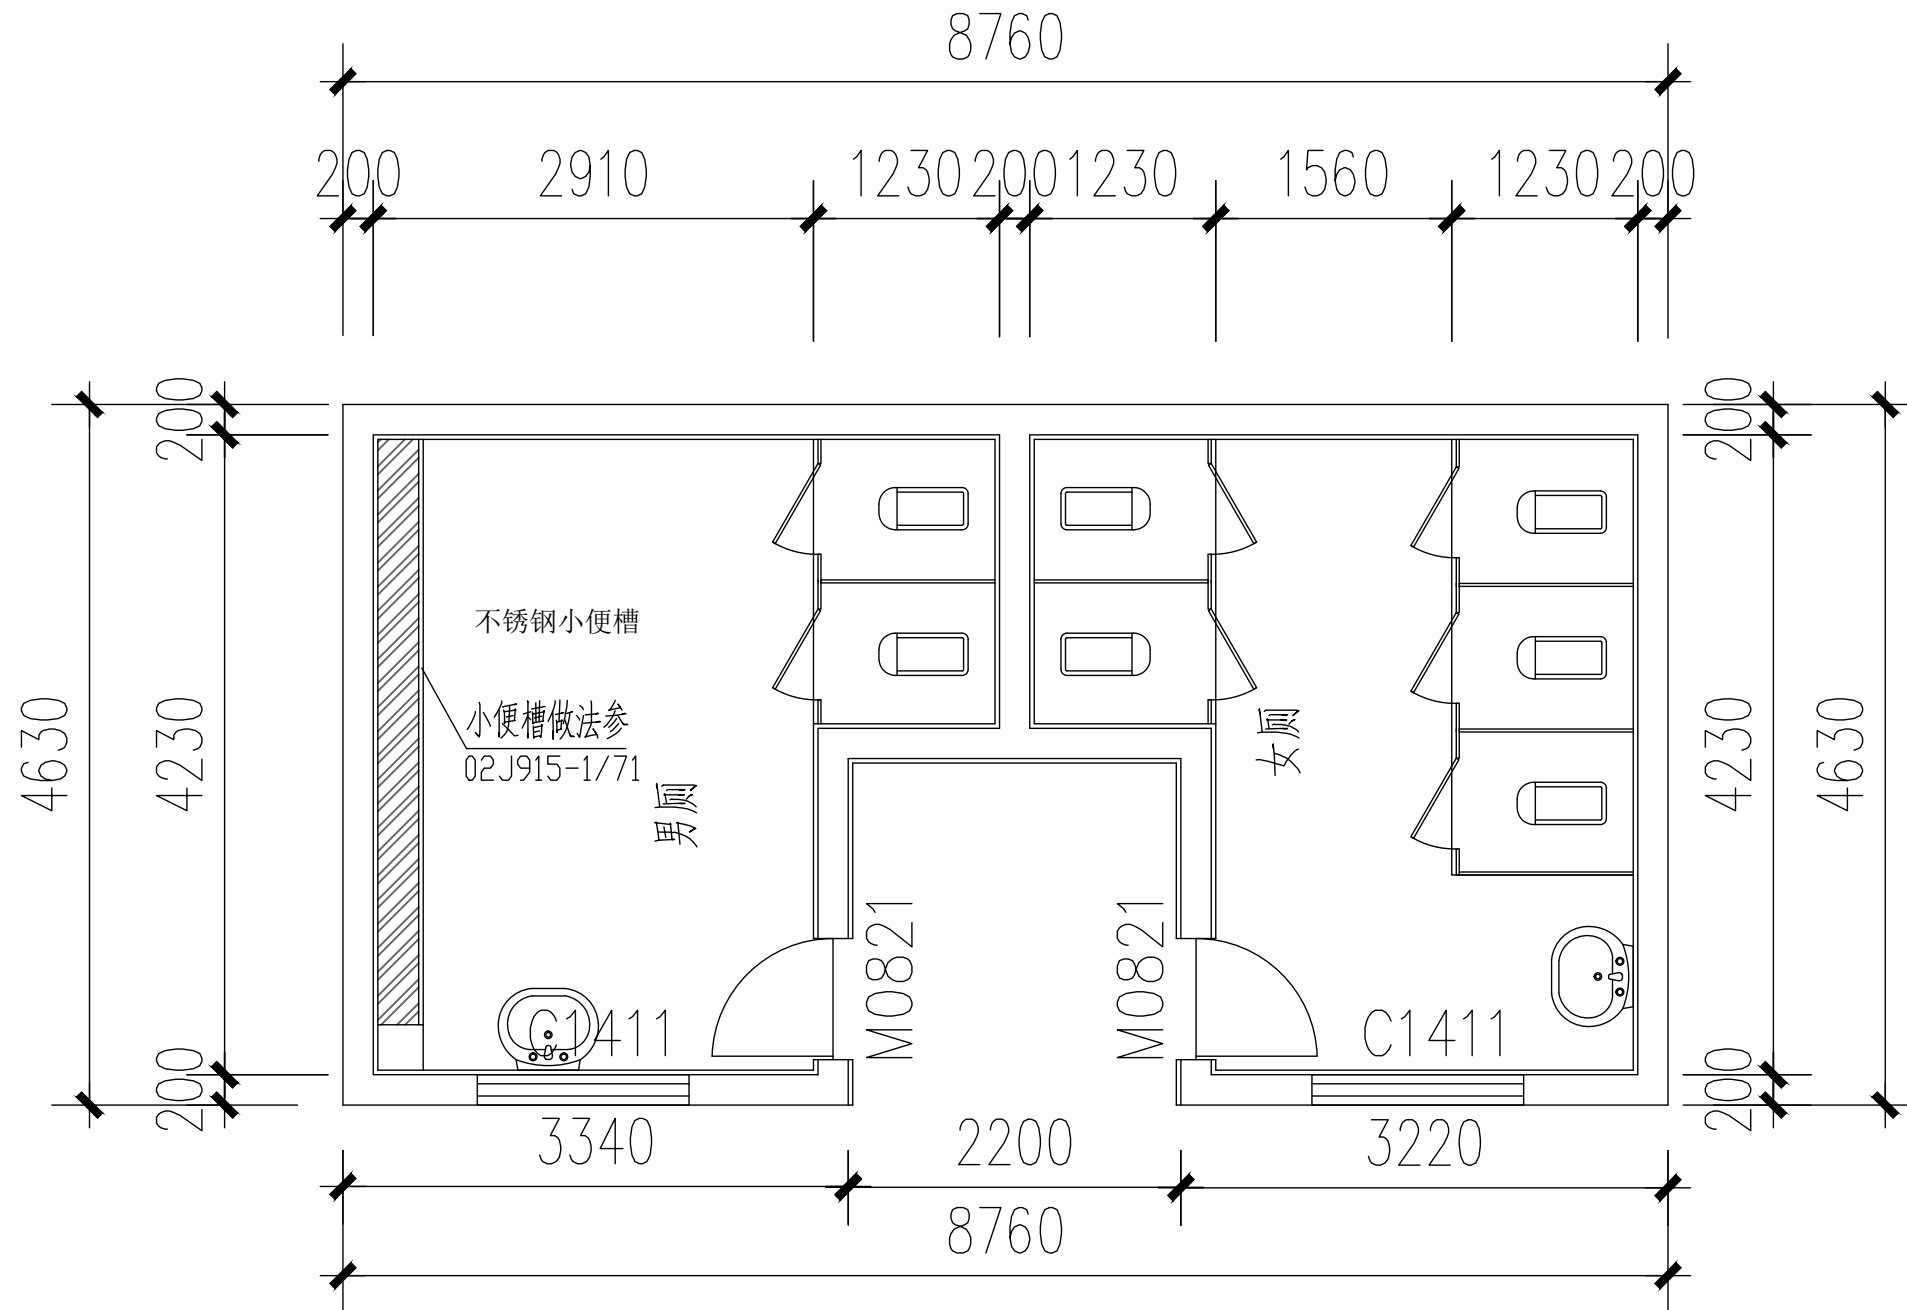

平面图布置图

无锡市城市设计院
有限责任公司



WUXI URBAN DESIGN INSTITUTE
LIABILITY CO., LTD

国家建筑行业(建筑工程)甲级
证书编号:A132012746
城乡规划编制资质乙级
证书编号:[苏]城规编第(142001)

注册师用章
Certified Engineer

出图专用章
Issue

(本图未加盖出图专用章或工程师注册章与签名不符均为无效)

会 签 JOINTLY SIGN			
专 业 PART	签 署 SIGNATURE	专 业 PART	签 署 SIGNATURE
总 图 TOTAL		暖 通 HVAC	
建 筑 ARCHI		给 排 水 PLUMBING	
结 构 STRUCT		电 气 ELEC	

设计签署 DESIGN TEAM SIGN			
批 准 APPROVAL	陈艳春		
审 定 APPROVED	杨月泉		
项目负责 PROJECT DIRECTOR	杨月泉		
专业负责 CHIEF ENGL	杨月泉		
审 核 EXAMINED	杜飞鹏		
校 对 CHECKED	顾晓元		
设 计 DESIGNED	顾芊汀		

建设单位 CLIENT	无锡市市北高级中学		
工程名称 PROJECT	无锡市市北高级中学教学楼五层增设公共厕所及校舍维修项目		
图 名 TITLE	体育馆操场看台卫生间平面布置图		
设计编号 PROJECT NO.			
图 别 DRAWING TYPE	建施	图 号 DRAWING NO.	01
版 次 REV.	01	日 期 DATE	2026.5

无锡市城市设计院
有限责任公司

WUXI URBAN DESIGN INSTITUTE
LIABILITY CO., LTD

国家建筑行业(建筑工程)甲级
证书编号:A132012746
城乡规划编制资质乙级
证书编号:[苏]城规编第(142001)

注册师用章
Certified Engineer

出图专用章
Issue

(本图未加盖出图专用章或工程师注册章与签名不符均为无效)

会 签 JOINTLY SIGN

专 业 PART	签 署 SIGNATURE	专 业 PART	签 署 SIGNATURE
总 图 TOTAL		暖 通 HVAC	
建 筑 ARCHI		给 排 水 PLUMBING	
结 构 STRUCT		电 气 ELEC	

设计签署 DESIGN TEAM SIGN

批 准 APPROVAL	陈艳春		
审 定 APPROVED	杨月泉		
项目负责 PROJECT DIRECTOR	杨月泉		
专业负责 CHIEF ENGL	杨月泉		
审 核 EXAMINED	杜飞鹏		
校 对 CHECKED	顾晓元		
设 计 DESIGNED	顾芊汀		

建设单位
CLIENT 无锡市市北高级中学


工程名称
PROJECT 无锡市市北高级中学教学楼五层增设公共厕所及校舍维修项目

图 名
TITLE 体育馆操场看台卫生间地面铺装图

设计编号
PROJECT NO.

图 别
DRAWING TYPE 建施 图 号
DRAWING NO. 01

版 次
REV. 01 日 期
DATE 2026.5

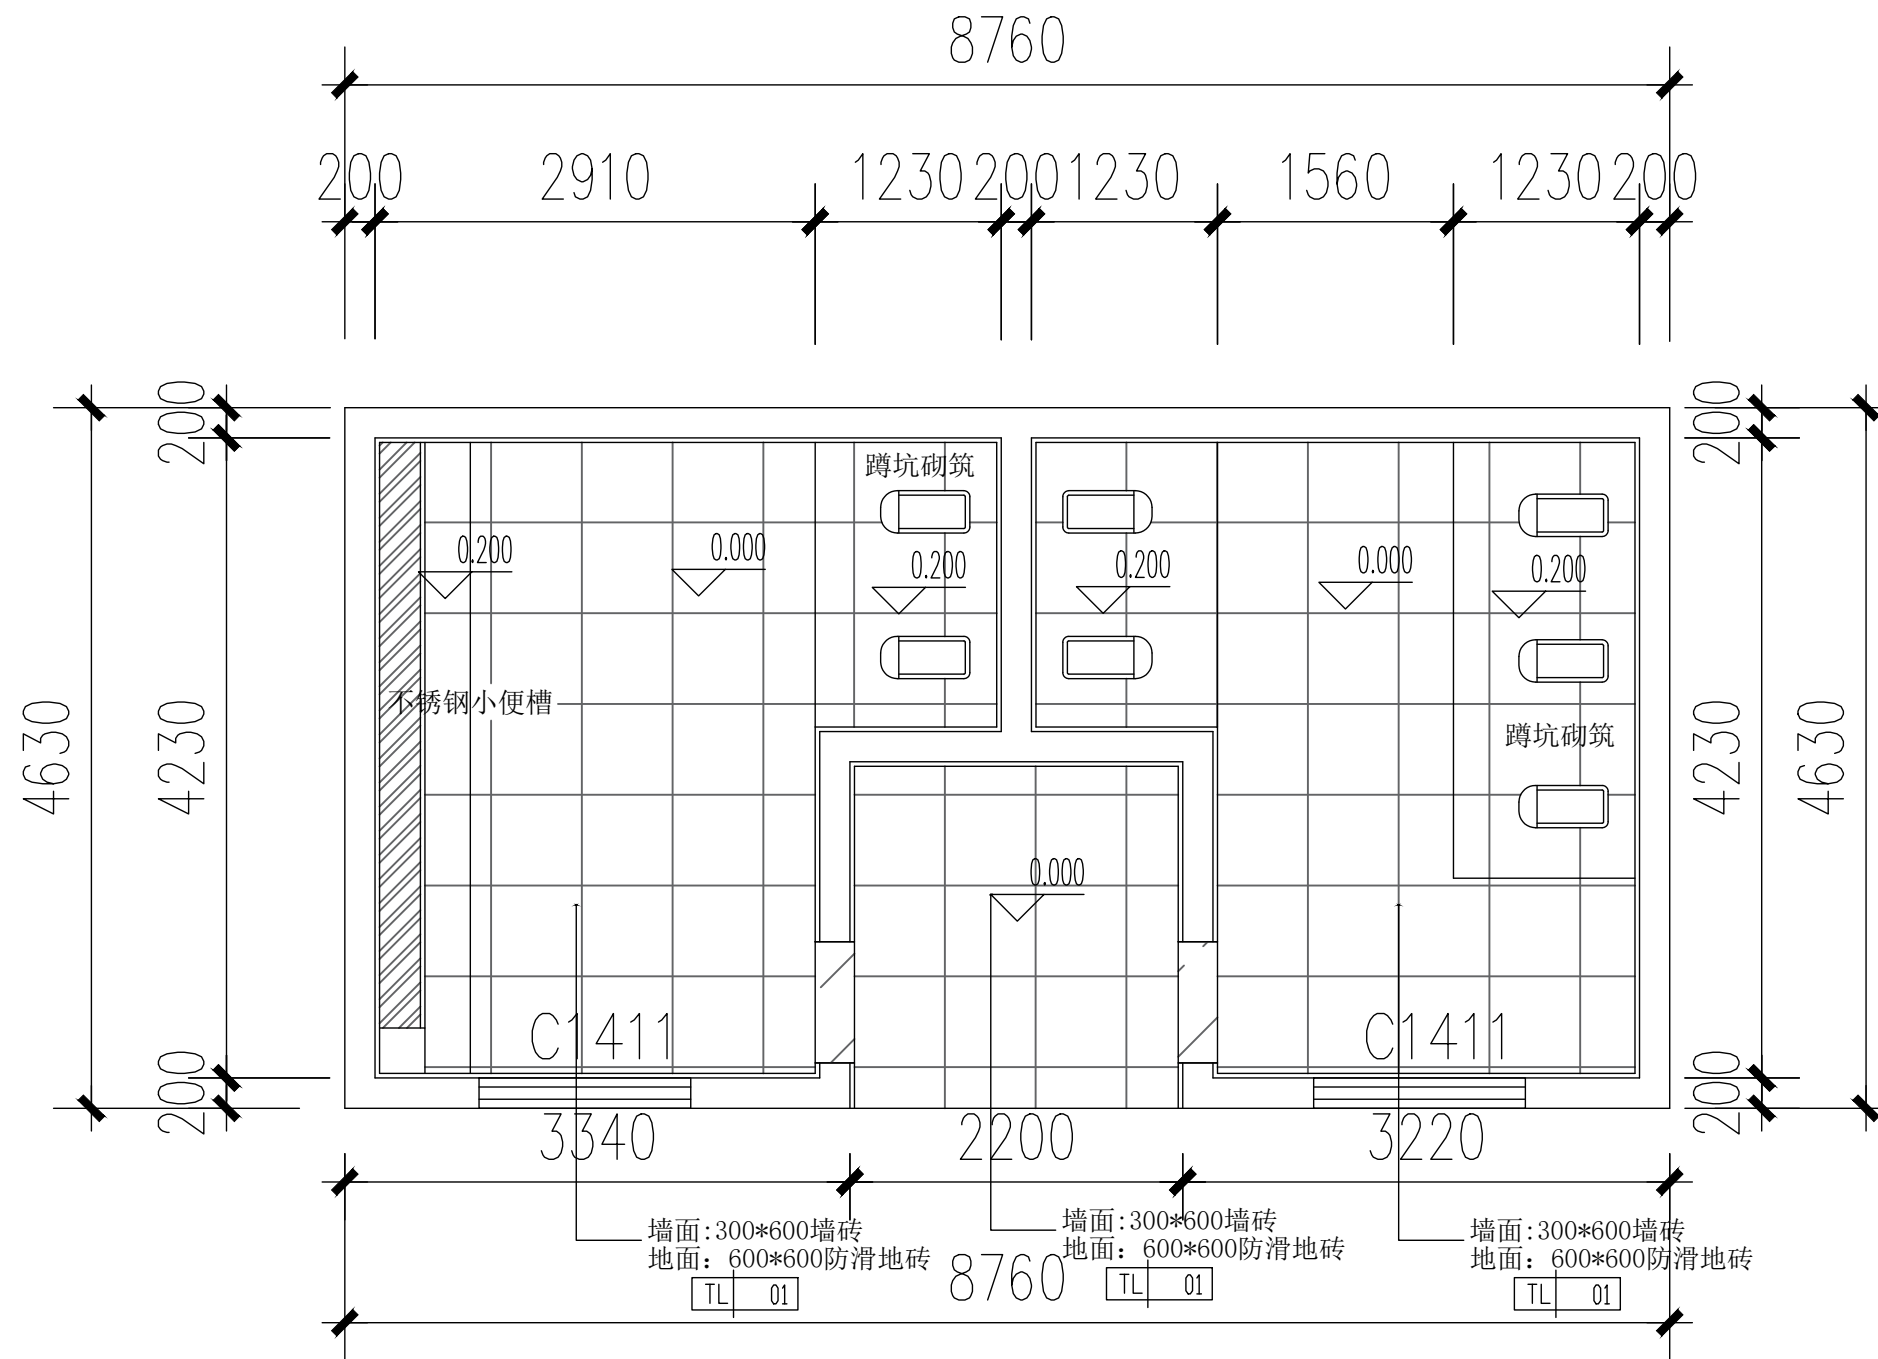

地面铺装图

无锡市城市设计院
有限责任公司

WUXI URBAN DESIGN INSTITUTE
LIABILITY CO., LTD

国家建筑行业(建筑工程)甲级
证书编号:A132012746
城乡规划编制资质乙级
证书编号:[苏]城规编第(142001)

注册师用章
Certified Engineer

出图专用章
Issue

(本图未加盖出图专用章或工程师注册章与签名不符均为无效)

会 签 JOINTLY SIGN

专 业 PART	签 署 SIGNATURE	专 业 PART	签 署 SIGNATURE
总 图 TOTAL		暖 通 HVAC	
建 筑 ARCHI		给 排 水 PLUMBING	
结 构 STRUCT		电 气 ELEC	

设计签署 DESIGN TEAM SIGN

批 准 APPROVAL	陈艳春		
审 定 APPROVED	杨月泉		
项目负责 PROJECT DIRECTOR	杨月泉		
专业负责 CHIEF ENGL	杨月泉		
审 核 EXAMINED	杜飞鹏		
校 对 CHECKED	顾晓元		
设 计 DESIGNED	顾芊汀		


建设单位
CLIENT 无锡市市北高级中学

工程名称
PROJECT 无锡市市北高级中学教学楼五层增设公共厕所及校舍维修项目

图 名
TITLE 体育馆操场看台卫生间天花布置图

设计编号
PROJECT NO.


图 别 DRAWING TYPE	建施	图 号 DRAWING NO.	01
版 次 REV.	01	日 期 DATE	2026.5

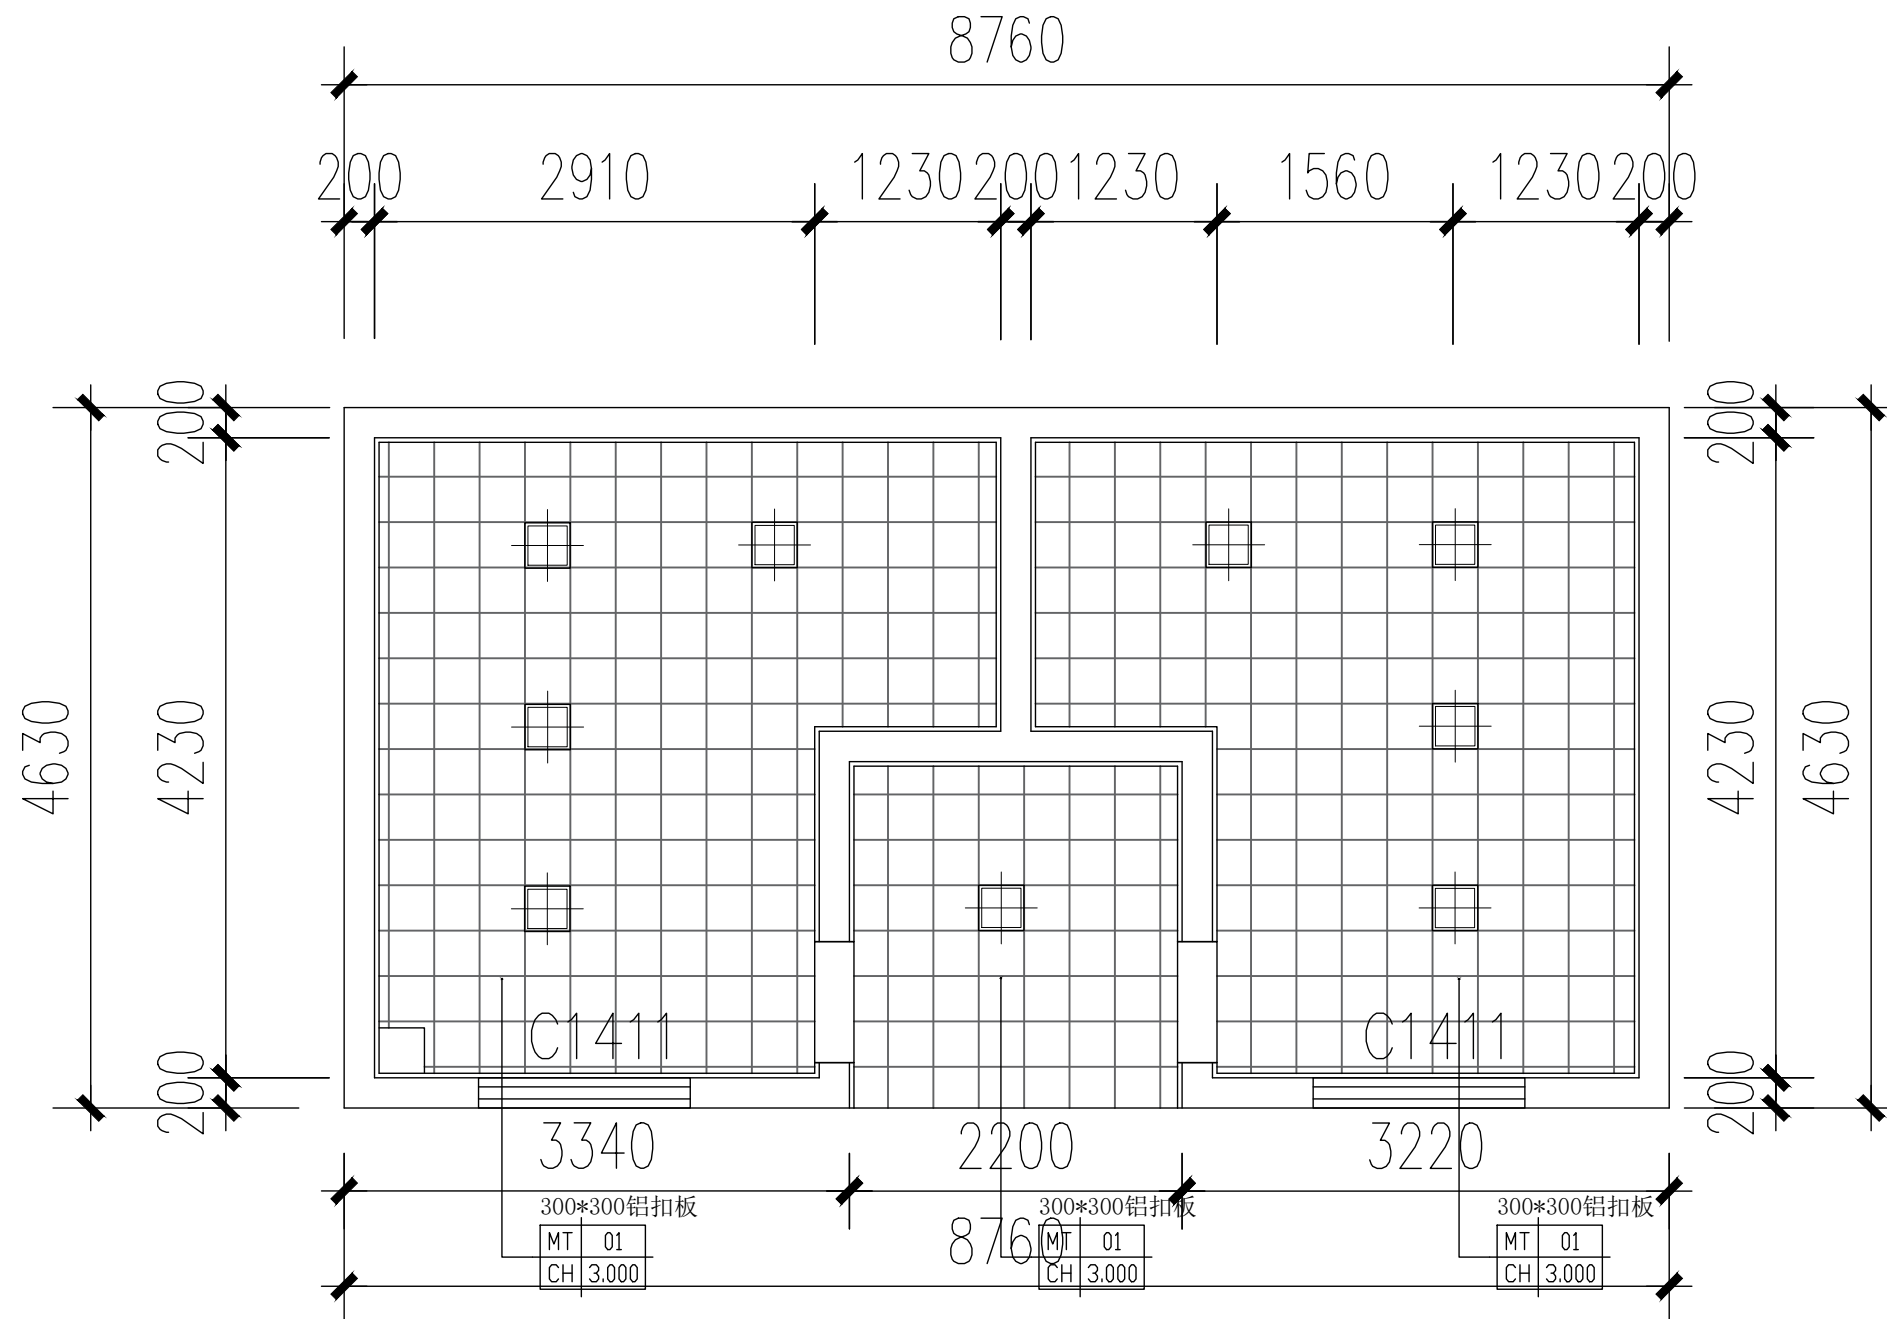

天花布置图

灯光图例	名称	规格	功率	色温
□	LED平板灯	300X300	24W	6000K
■	排风扇		60W	

立面说明图

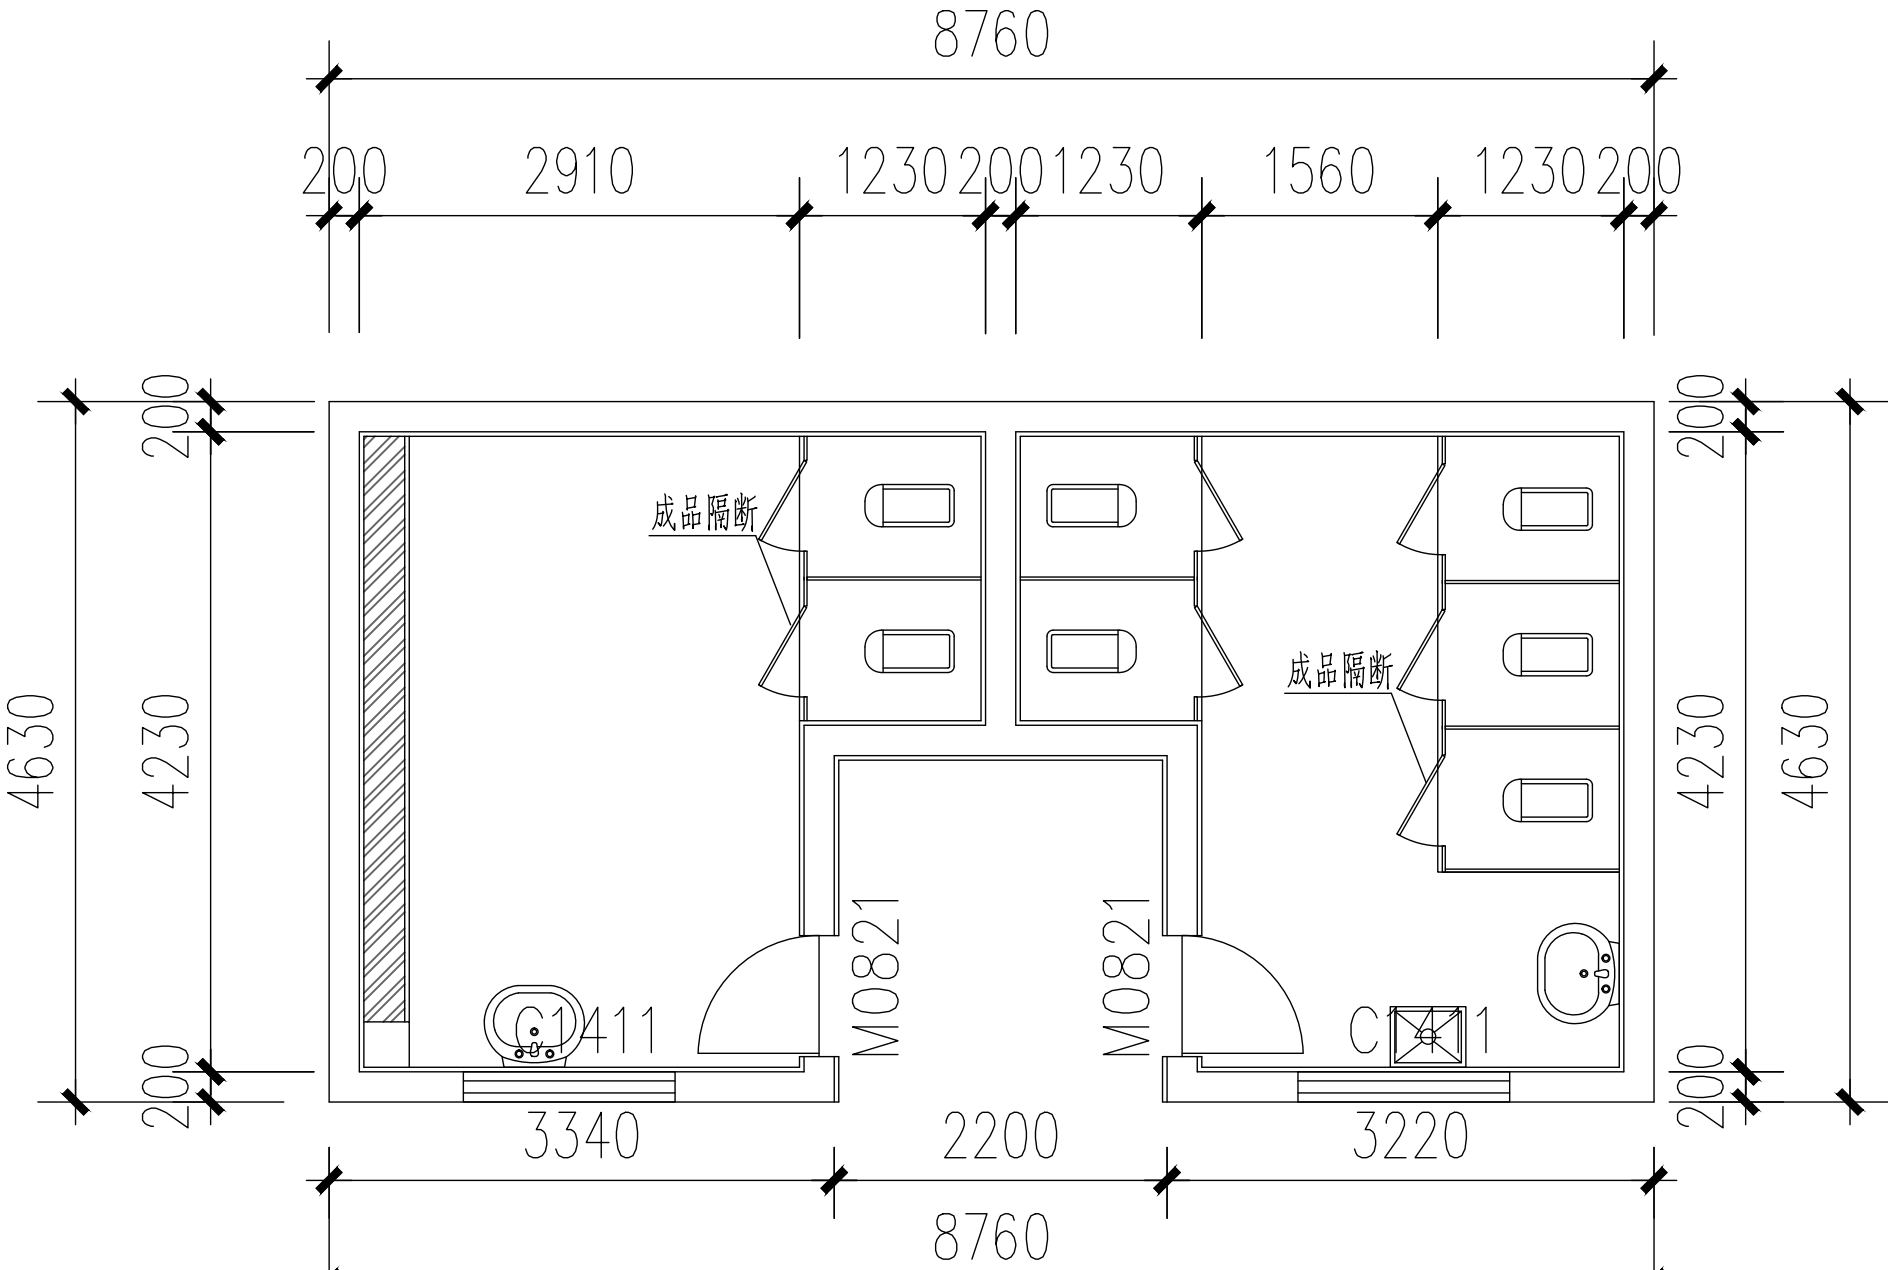


立面说明：（体育馆中部1—2层卫生间）

- 1、卫生间墙面300*600墙砖 2、小便斗抗倍特板隔断、304不锈钢小便池 3、蹲坑抗倍特板隔断4、木门 5、台盆、银镜 6、成品遮光卷帘7、增加防盗窗

立面说明图

 无锡市城市设计院
有限责任公司



国家建筑行业(建筑工程)甲级
证书编号:A132012746
城乡规划编制资质乙级
证书编号:[苏]城规编第(142001)

注册师用章
Certified Engineer

出图专用章
Issue

(本图未加盖出图专用章或工程师注册章与签名不符均为无效)

会 签 JOINTLY SIGN			
专 业 PART	签 署 SIGNATURE	专 业 PART	签 署 SIGNATURE
总 图 TOTAL		暖 通 HVAC	
建 筑 ARCHI		给 排 水 PLUMBING	
结 构 STRUCT		电 气 ELEC	

设计签署 DESIGN TEAM SIGN			
批 准 APPROVAL	陈艳春		
审 定 APPROVED	杨月泉		
项目负责 PROJECT DIRECTOR	杨月泉		
专业负责 CHIEF ENGL	杨月泉		
审 核 EXAMINED	杜飞鹏		
校 对 CHECKED	顾晓元		
设 计 DESIGNED	顾芊汀		

建设单位 CLIENT	无锡市市北高级中学		
工程名称 PROJECT	无锡市市北高级中学教学楼五层增设公共厕所及校舍维修项目		
图 名 TITLE	体育馆操场看台卫生间立面说明		
设计编号 PROJECT NO.			
图 别 DRAWING TYPE	建施	图 号 DRAWING NO.	01
版 次 REV.	01	日 期 DATE	2026.5