




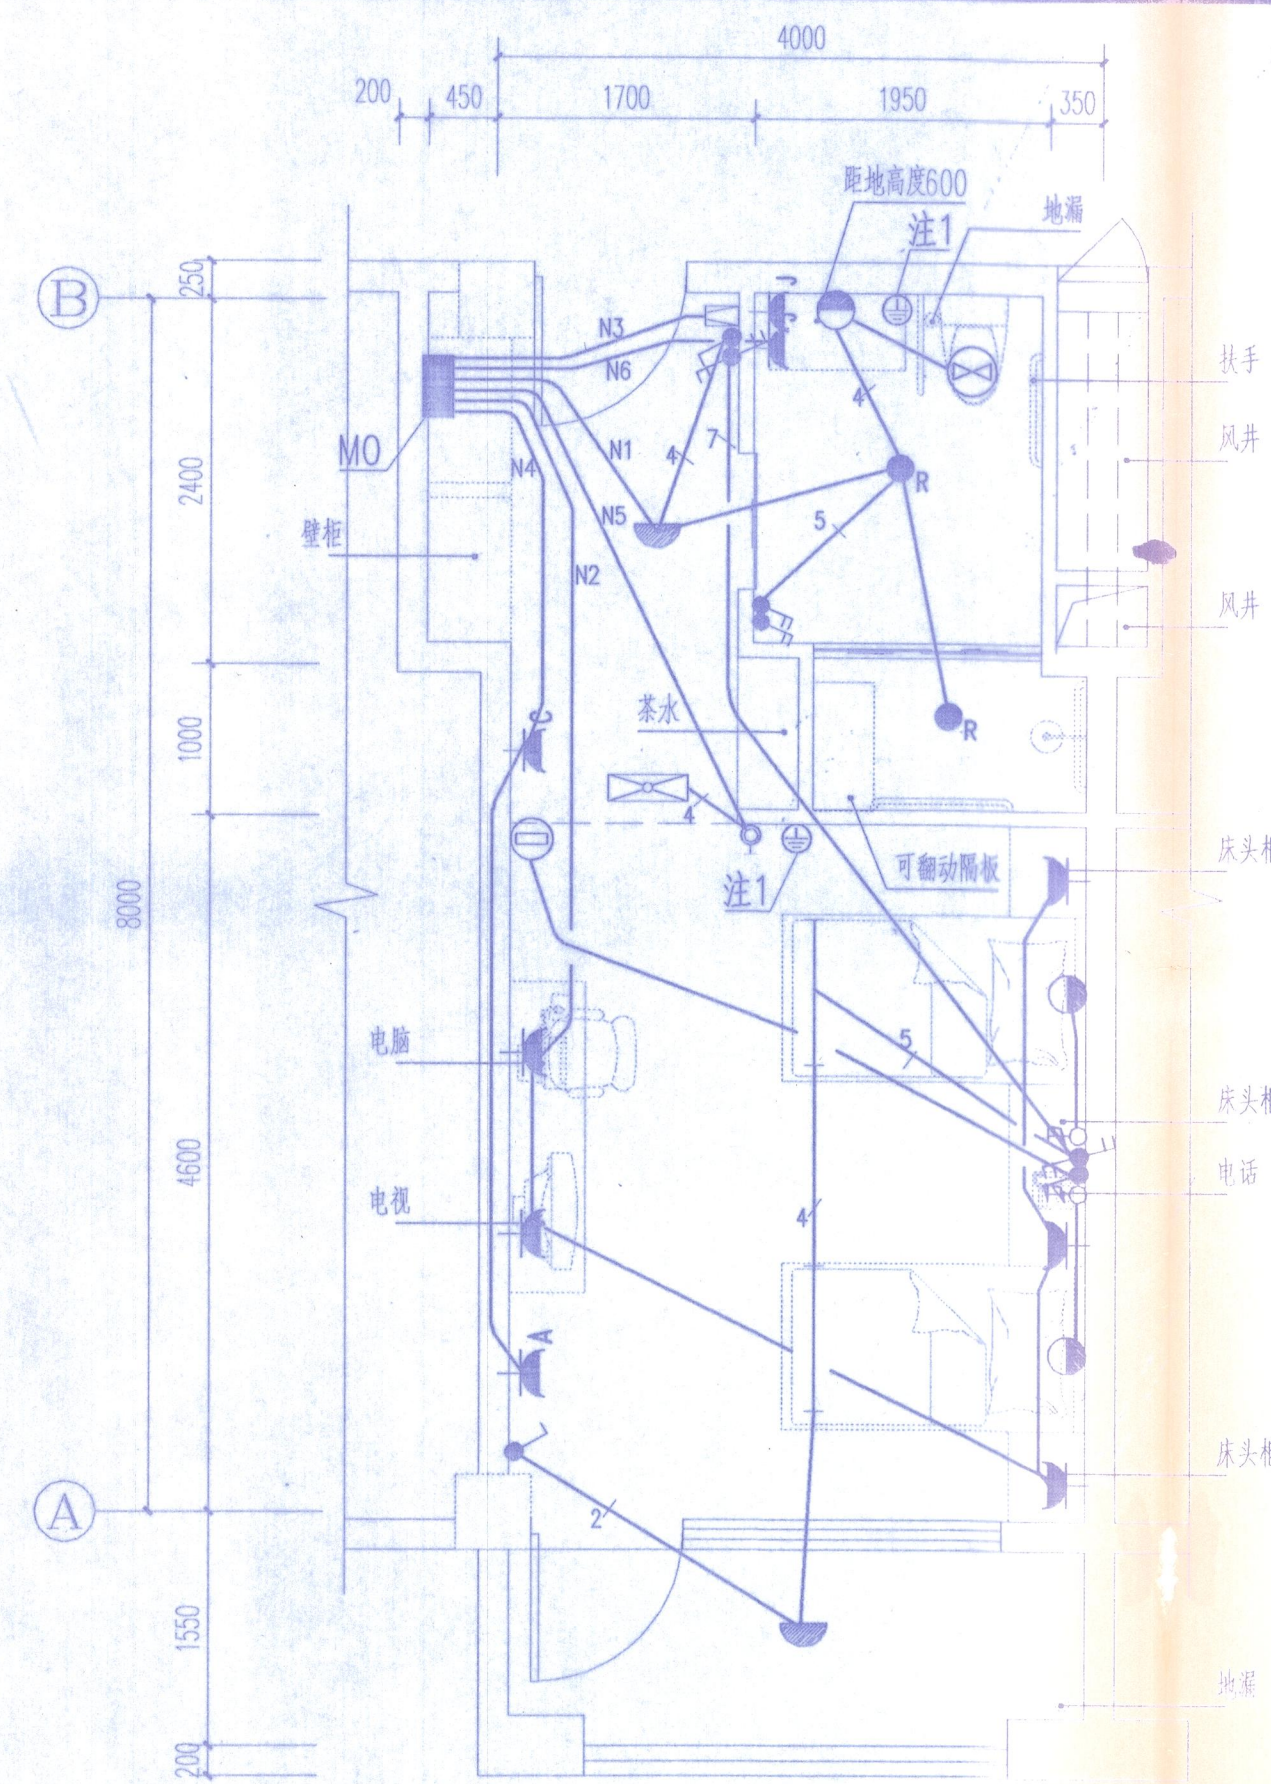

1套

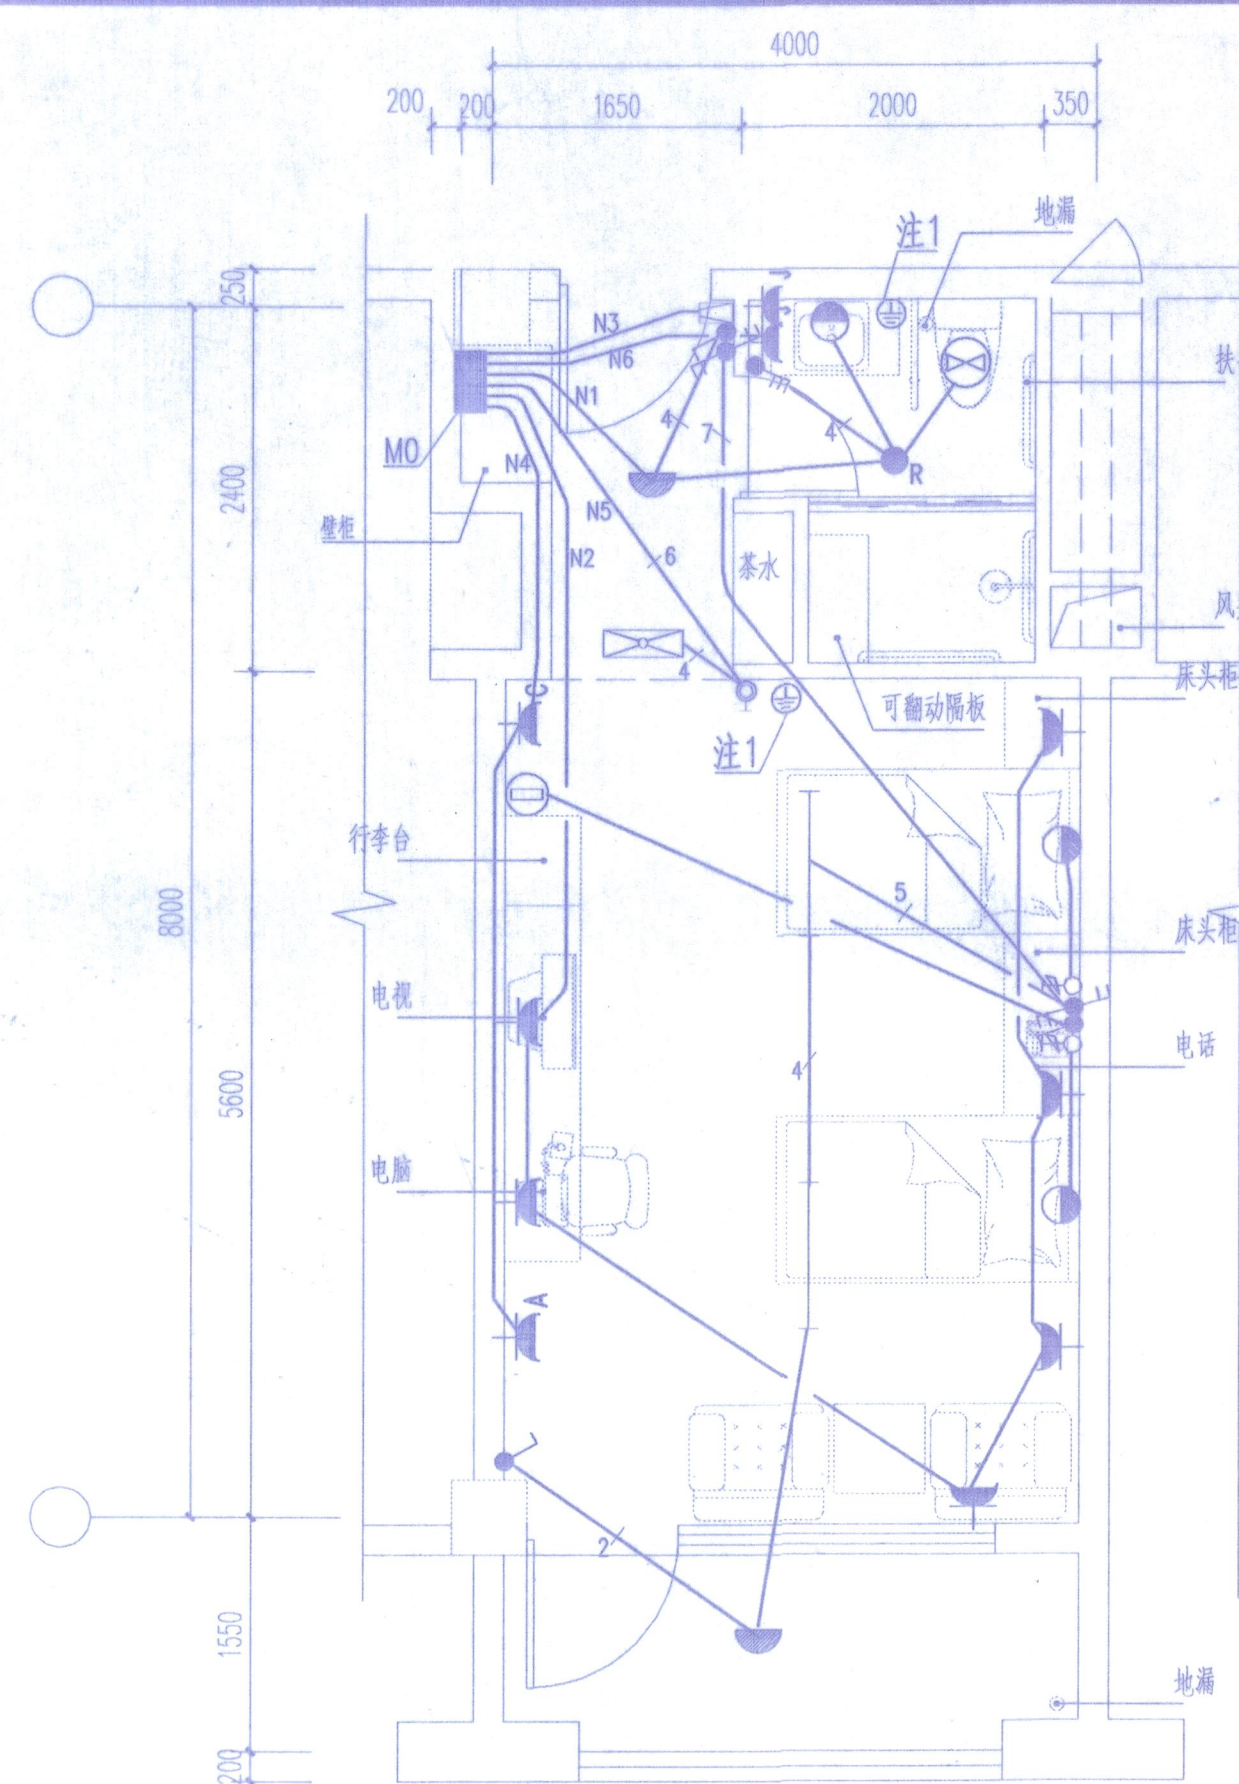

29套

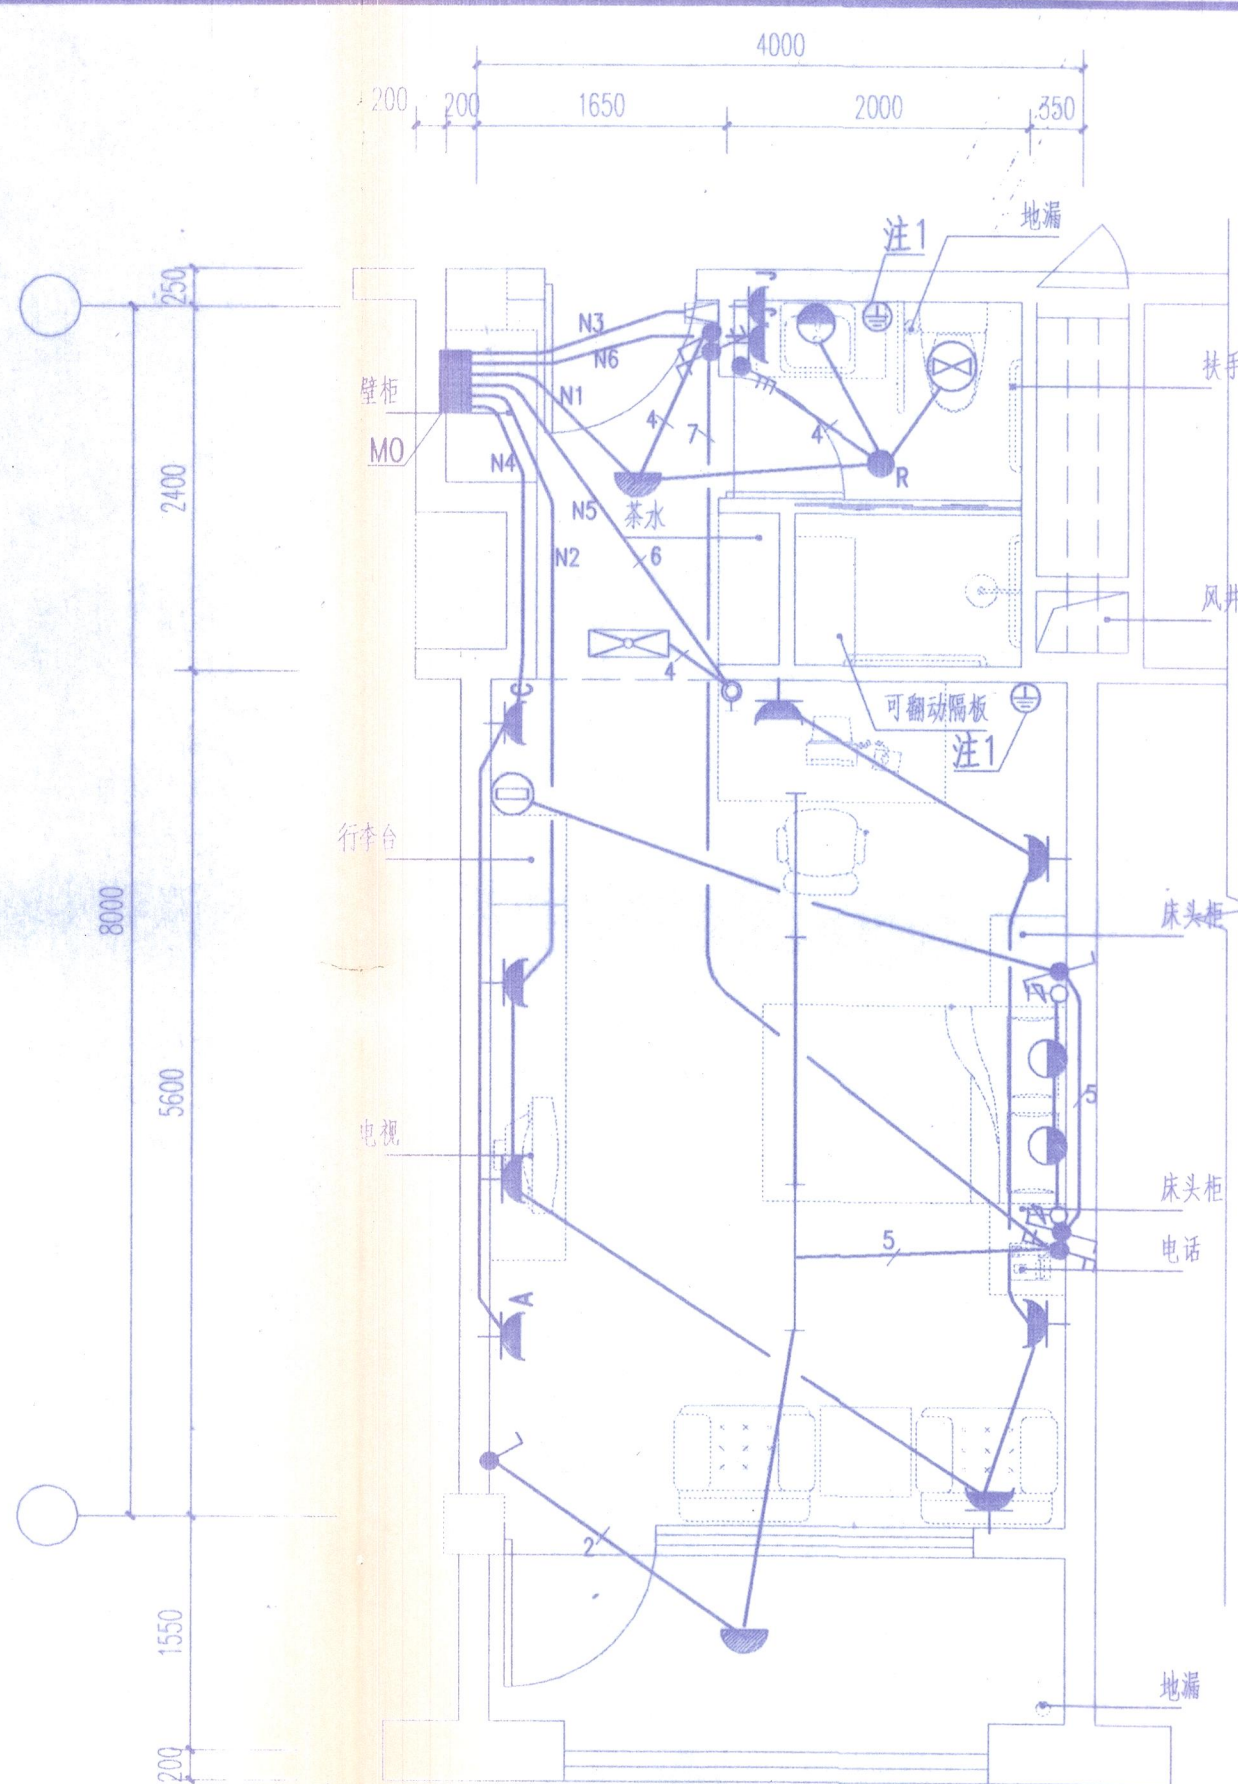


1

符号	描述对象	规格	高度 (mm)	备注
	普通墙身取电插座	KG426 /10US	800	安全型二三眼插座
	滑扫插座	KG426 /10US	800	安全型二三眼插座
	客用常供电插座	KG426 /10US	300	安全型二三眼插座
	卫生间插座	KG426 /10US	800	安全型防溅型二三眼插座
	宽板防漏电式双控翘板开关		1100	
	宽板防漏电式单极翘板开关	KG31 /123/2BY	1100	床头处为650高
	调光开关		1100	床头处为650高
	阅读灯		1800	
	壁灯		2200	
	夜灯	220V 5W	400	
	防水吸顶灯	220V 13W		
	单相隔相欠光灯	220V 36W		
	排气扇	220V 15W		
	LED端子盒	露端时装	300	尺寸为100x100mm
	配电箱	PZ31D—(嵌)	暗藏	距地2.0m
	空调出风口	要通专业定		断电后空调自动
	空调调节器		1350	切换为低速档
	吸顶灯	220V 13W		


注1: 卫生间及病房病房内作局部等电位连接, 距地0.3m预埋100×100接地盒, 内作六股导线, 与附近进连柱内主筋用-25×4热镀锌扁钢焊接。
同时与卫生间或房间内插座的PE线用BV-1×4-PC16联结。 作法参见02D501-2-15,16页。

注2: 收音机、录相机、电视机均为埋设, 表中所述注地高度均指面板中心离地面完成面高度, 单位为mm。

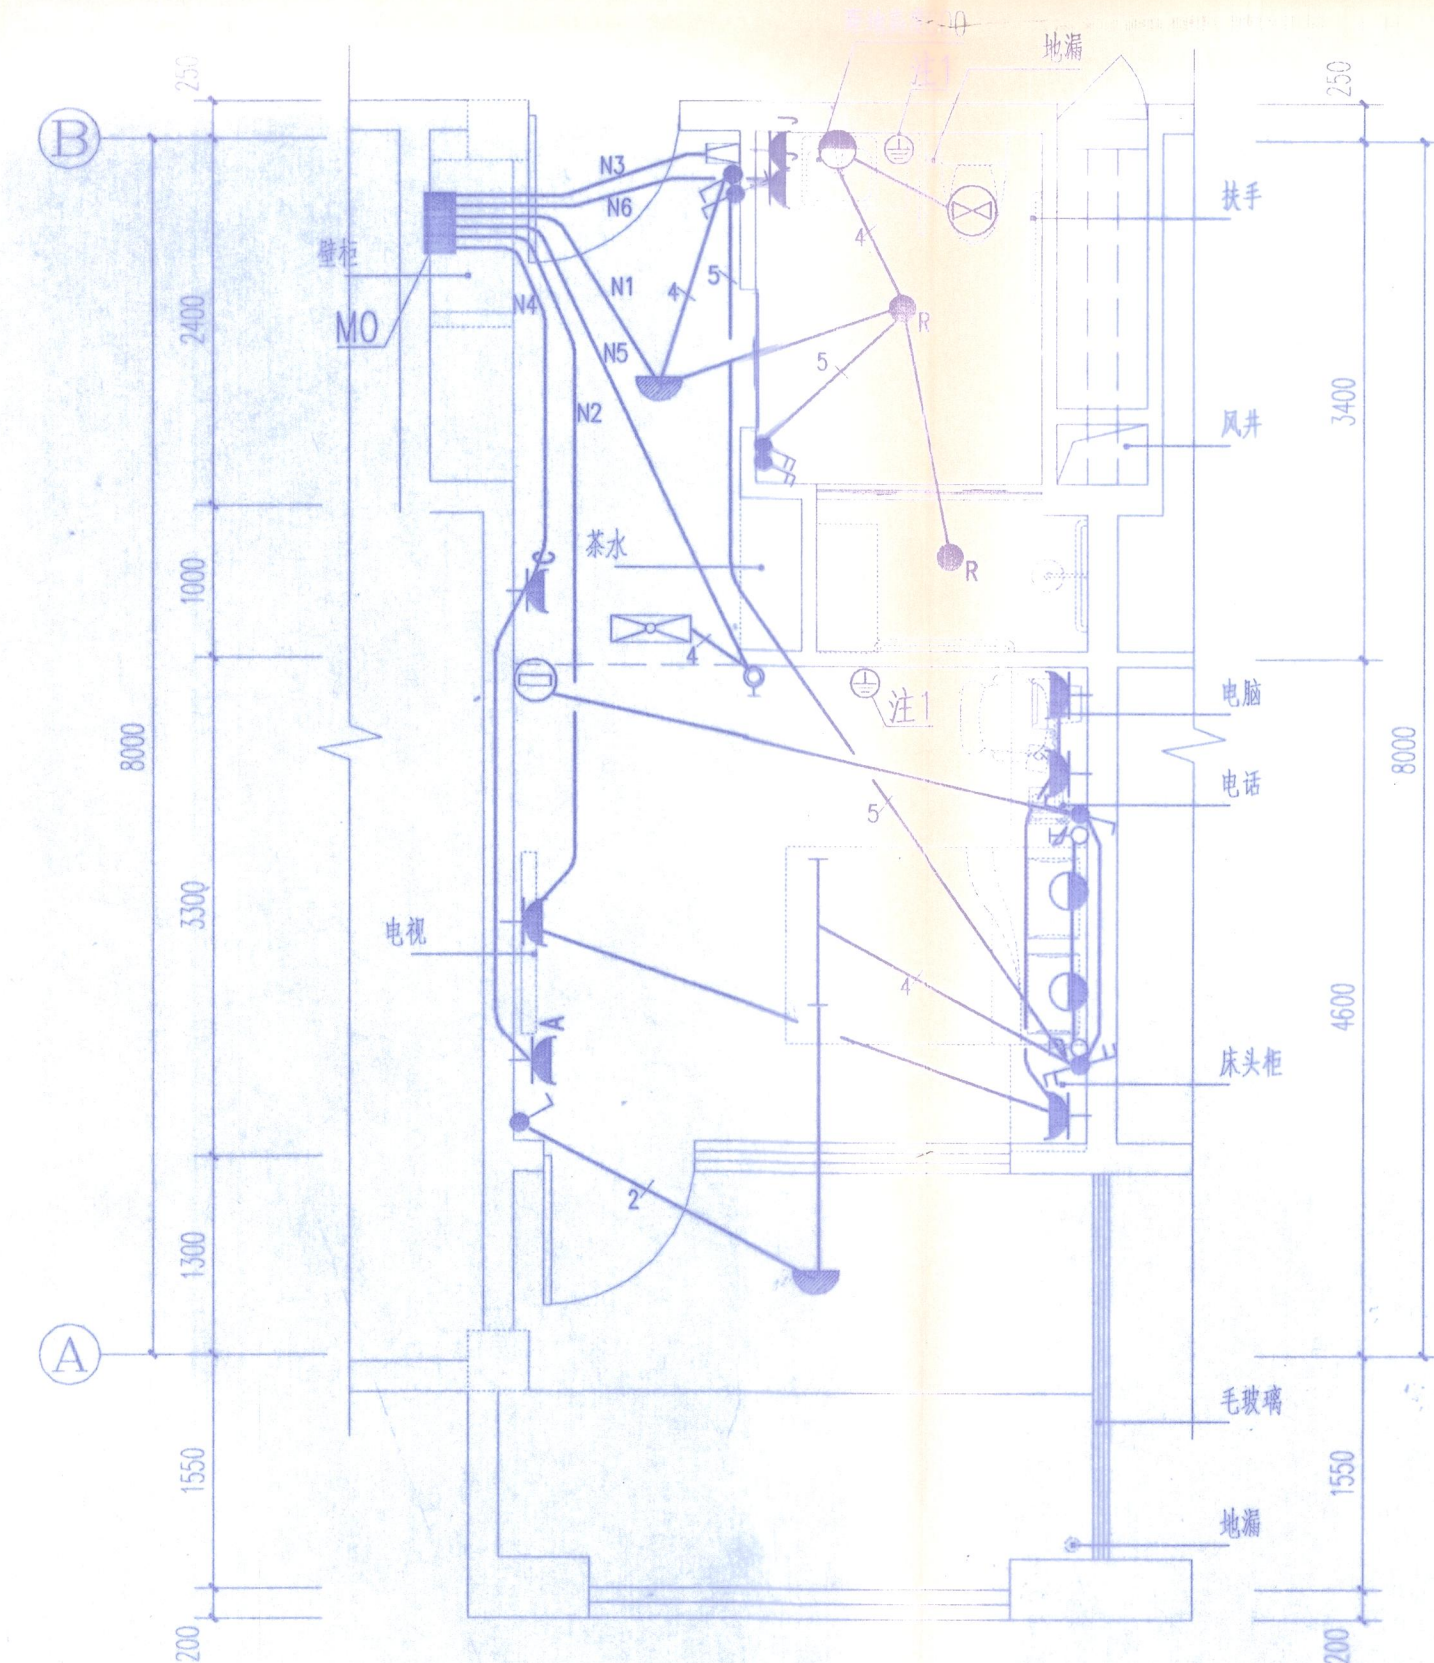


D型客房电气大样 1:50

1套

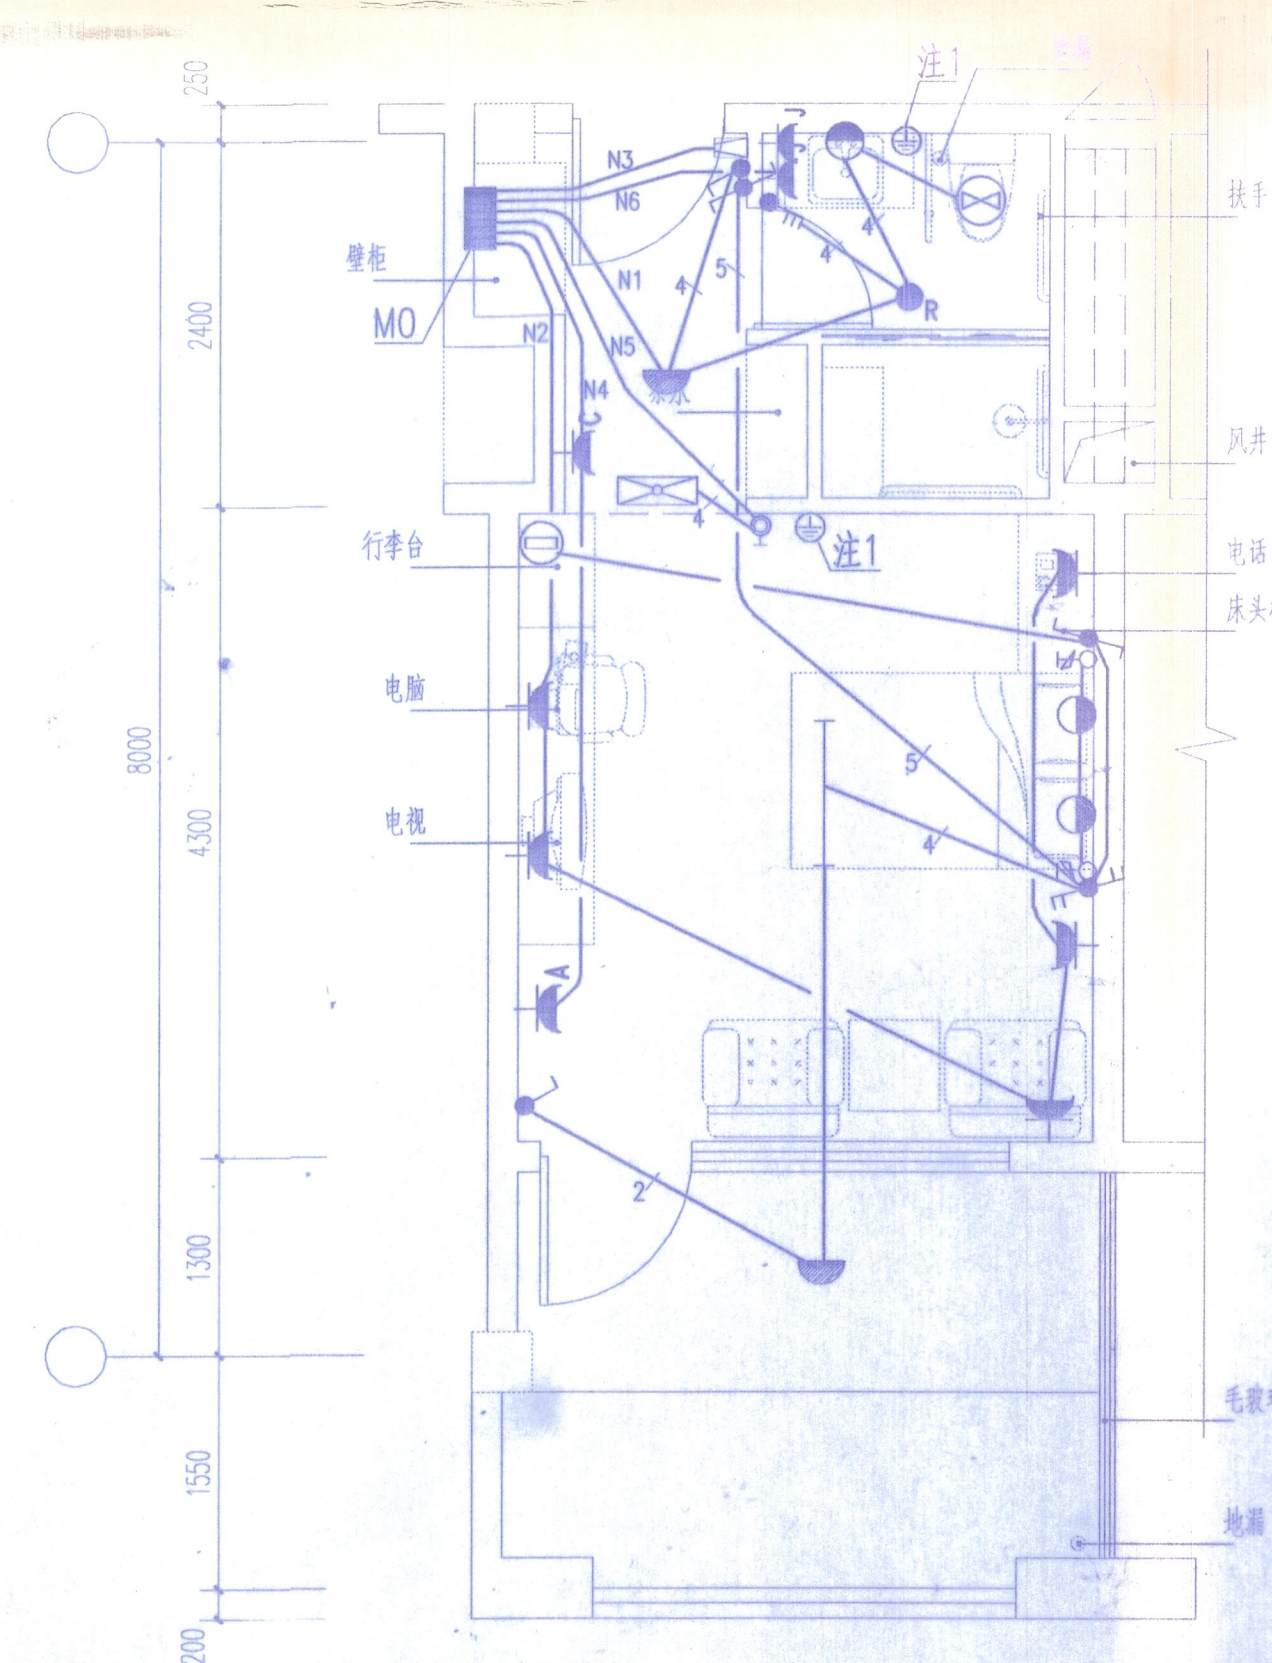

E型客房电气大样 1:50

234

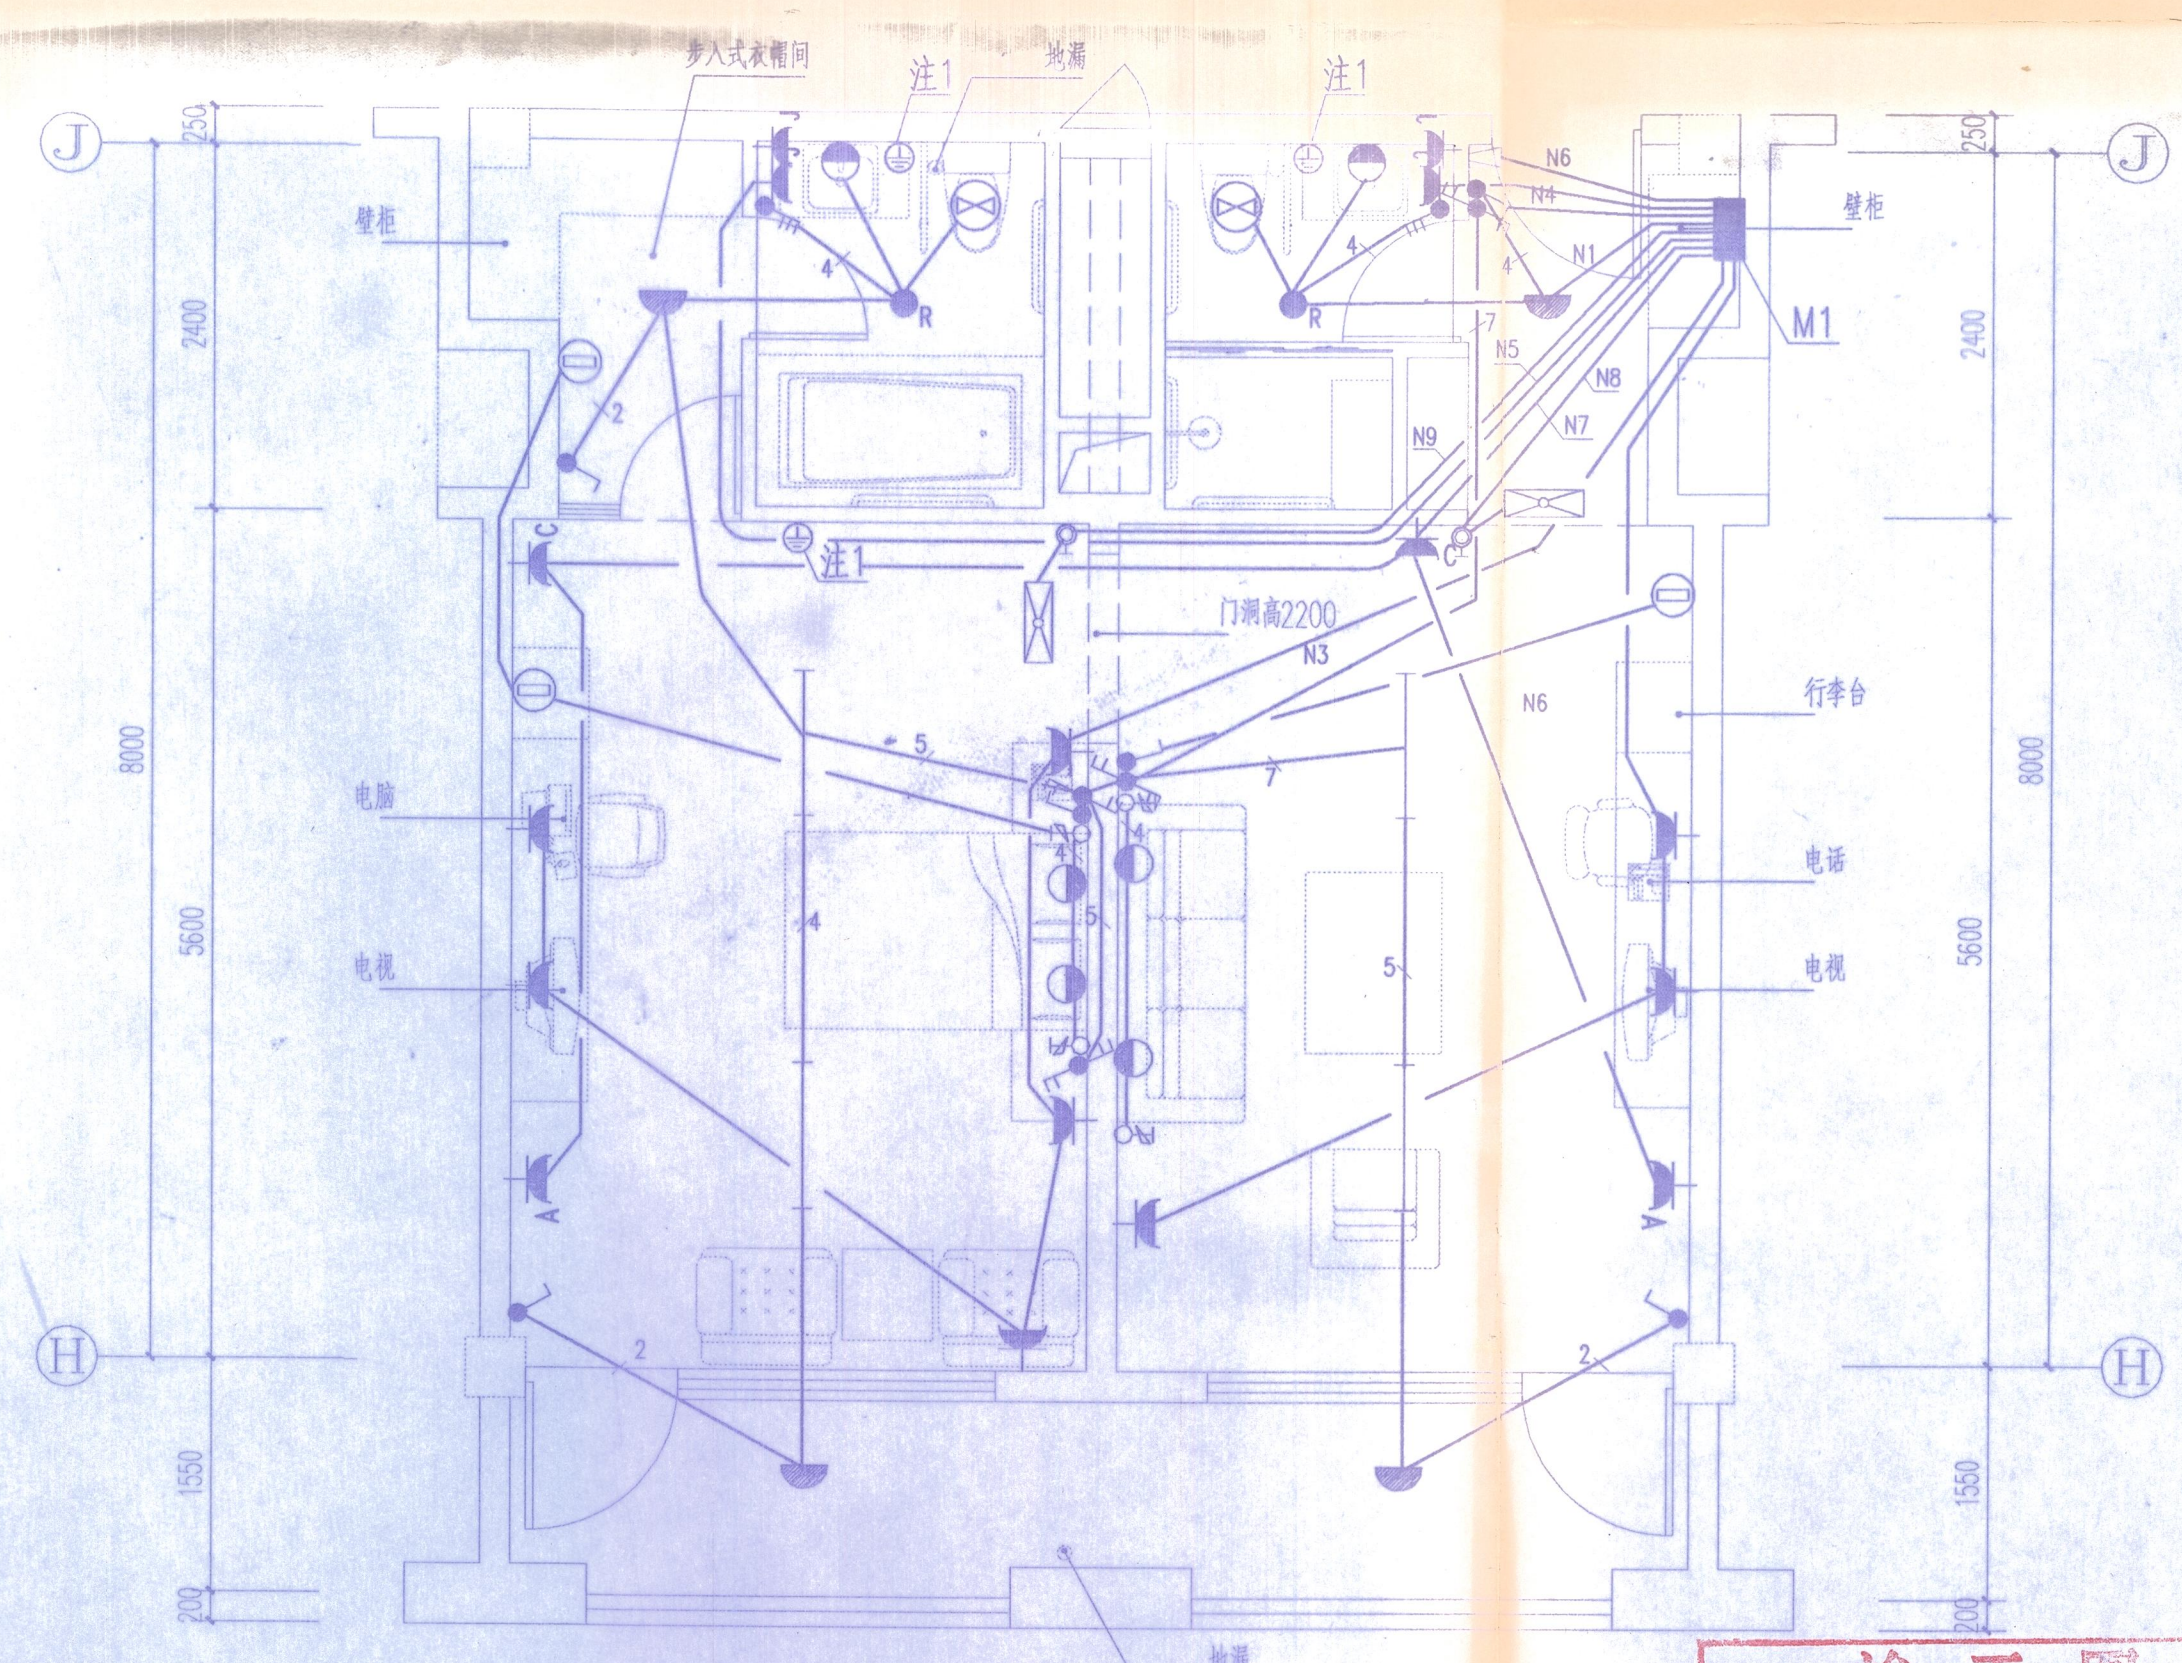

F型客房电气大样 1:50

24

注意：切勿量度图纸尺寸施工，以标注尺寸为准。
本图内容未经设计院书面许可，不得用于其他地方。

注释: NOTES:

江苏省工程勘察设计院出图专用章
南京市民用建筑设计研究院有限责任公司
资质证书编号：0842
江苏省地质院监制（A）
有效期至二〇〇八年九月三十日

南京市民用建筑设计研究院
有限责任公司
NANJING MUNICIPAL INSTITUTE OF
CIVIL ARCHITECTURE LTD., CO.

制 图	吴 涛	吴涛
设 计	吴 涛	吴涛
专业负责人	吴 涛	吴涛
复 核	谢维钺	谢维钺
审 核	邹万流	邹万流
项目负责人	秦玲玲	秦玲玲
批 准		秦玲玲

会签栏		
项目经理		陈永红
方案设计		
建 筑		
结 构		
给排水		
电 气		
暖 通		

合作设计 CO-OPERATION

设计 DESIGNED		
项目负责人 PROJECT MOR.		
审定 VERIFIED		
建设单位	CLIENT	

江苏省省级机关房屋建设中心

项目名称	PROJECT TITLE
------	---------------

江苏省钟山干部疗养院整体改造工程

子项名称	SUB-PRO TITLE
------	---------------

月并康及人安

家庭与十样

... *et* ...

项目编号 PROJECT NO.	D2008-009
---------------------	-----------

出图日期	修改版本	0
DATE	REVISION	

08.07.	图纸编号 DWG NUMBER	电施-14
--------	--------------------	-------

竣工图			
施工单位	南通英雄		
编制人	张	审核人	杨华
技术负责人	吴华华	编制日期	
监理单位	三盛堂		
监	徐伟康	现场监理	王斌

施工单位	南通英雄		
编制人	张	审核人	初华
技术负责人	吴如华	编制日期	
监理单位	三益监理		
总 监	徐晓斌	现场监理	王敏

技术负责人	吴仰华	编制日期	
监理单位	三益监理	现场监理	王勤

监理单位 三益监理
监 理 师 徐阳 现场监理 王勤

1877

市洪武路328号(210002) 电话: (86) 25-84567200 84567208