


图纸目录（景观电气）



序号	图纸名称	图表号	图幅	张数	备注
01	图纸目录（景观电气）	DS-00	A2	1	2026. 07
02	景观电气设计说明	DS-01	A2	1	2026. 07
03	配电系统图一	DS-02	A2	1	2026. 07
04	配电系统图二	DS-03	A2	1	2026. 07
05	电气平面分区索引图	DS-04	A2+	1	2026. 07
06	景观配电平面图	DS-05	A2	1	2026. 07
07	区域一景观照明平面图	DS-06	A2	1	2026. 07
08	区域二景观照明平面图	DS-07	A2	1	2026. 07
09	区域三景观照明平面图	DS-08	A2	1	2026. 07
10	区域四景观照明平面图	DS-09	A2	1	2026. 07
11	灯具选型样式表	DS-10	A2	1	2026. 07
12					
13					
14					
15					
16					
17					
18					

序号	图纸名称	图表号	图幅	张数	备注

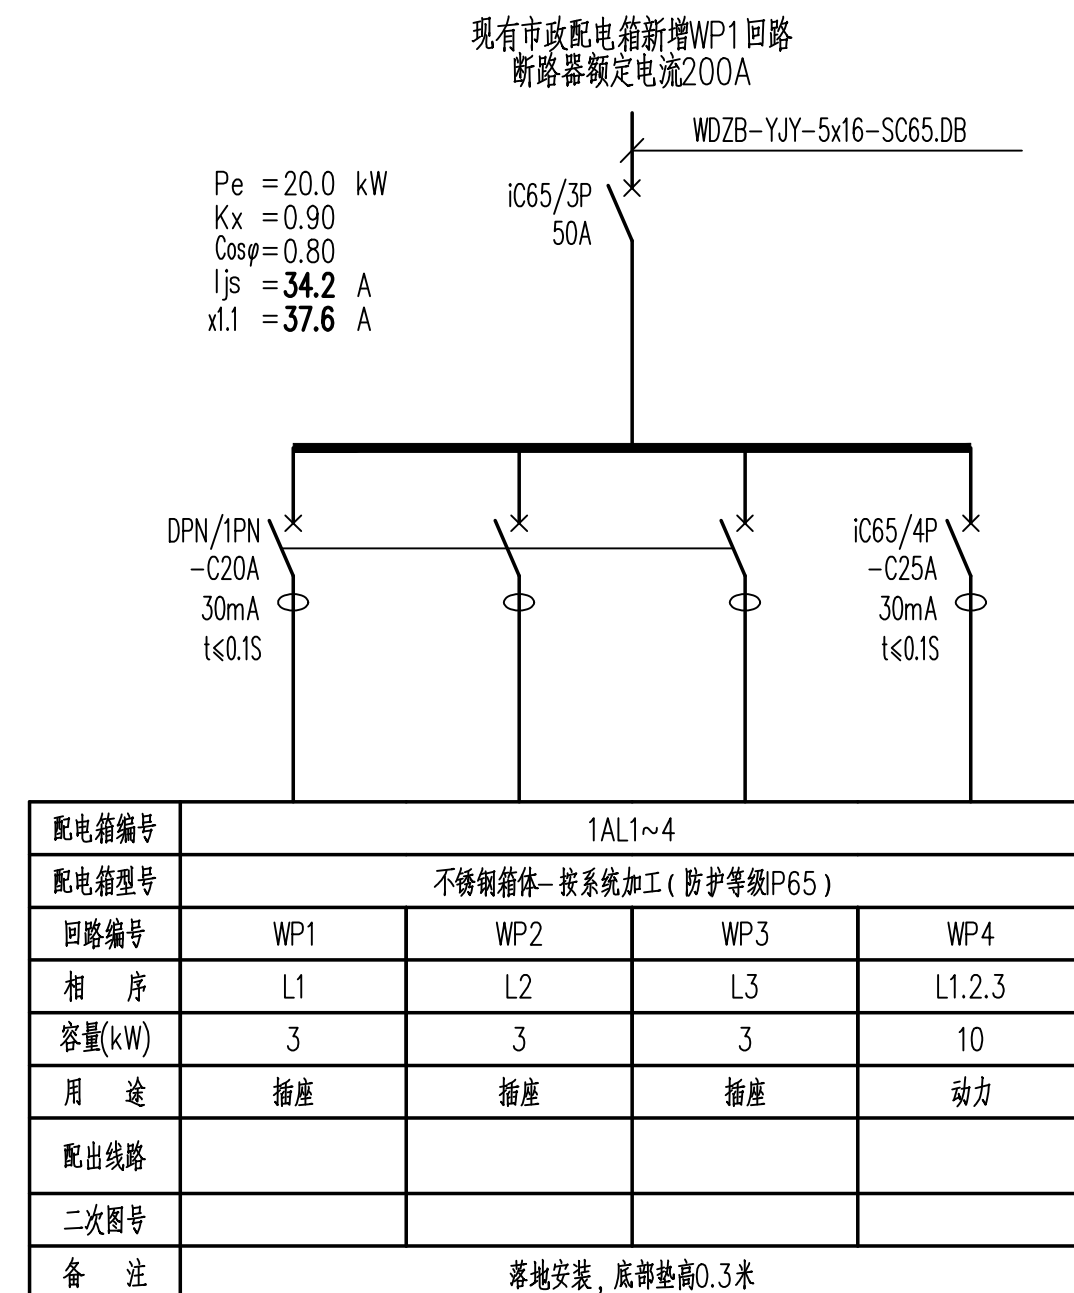

特别说明：输出回路由使用单位深化。

苏邑设计集团有限公司 SUYI DESIGN GROUP CO.,LTD	建设单位	南京市玄武区人民政府新街口街道办事处			图 名	配电系统图一			项目负责人			审 定			校 核			专 业	电 气	版 次	01
	项目名称	南京市玄武区文昌桥特色街巷改造工程			项目编号	260159901	设计阶段	施工图	专业负责			审 核			设 计			图 号	DS-02	日 期	2026.07

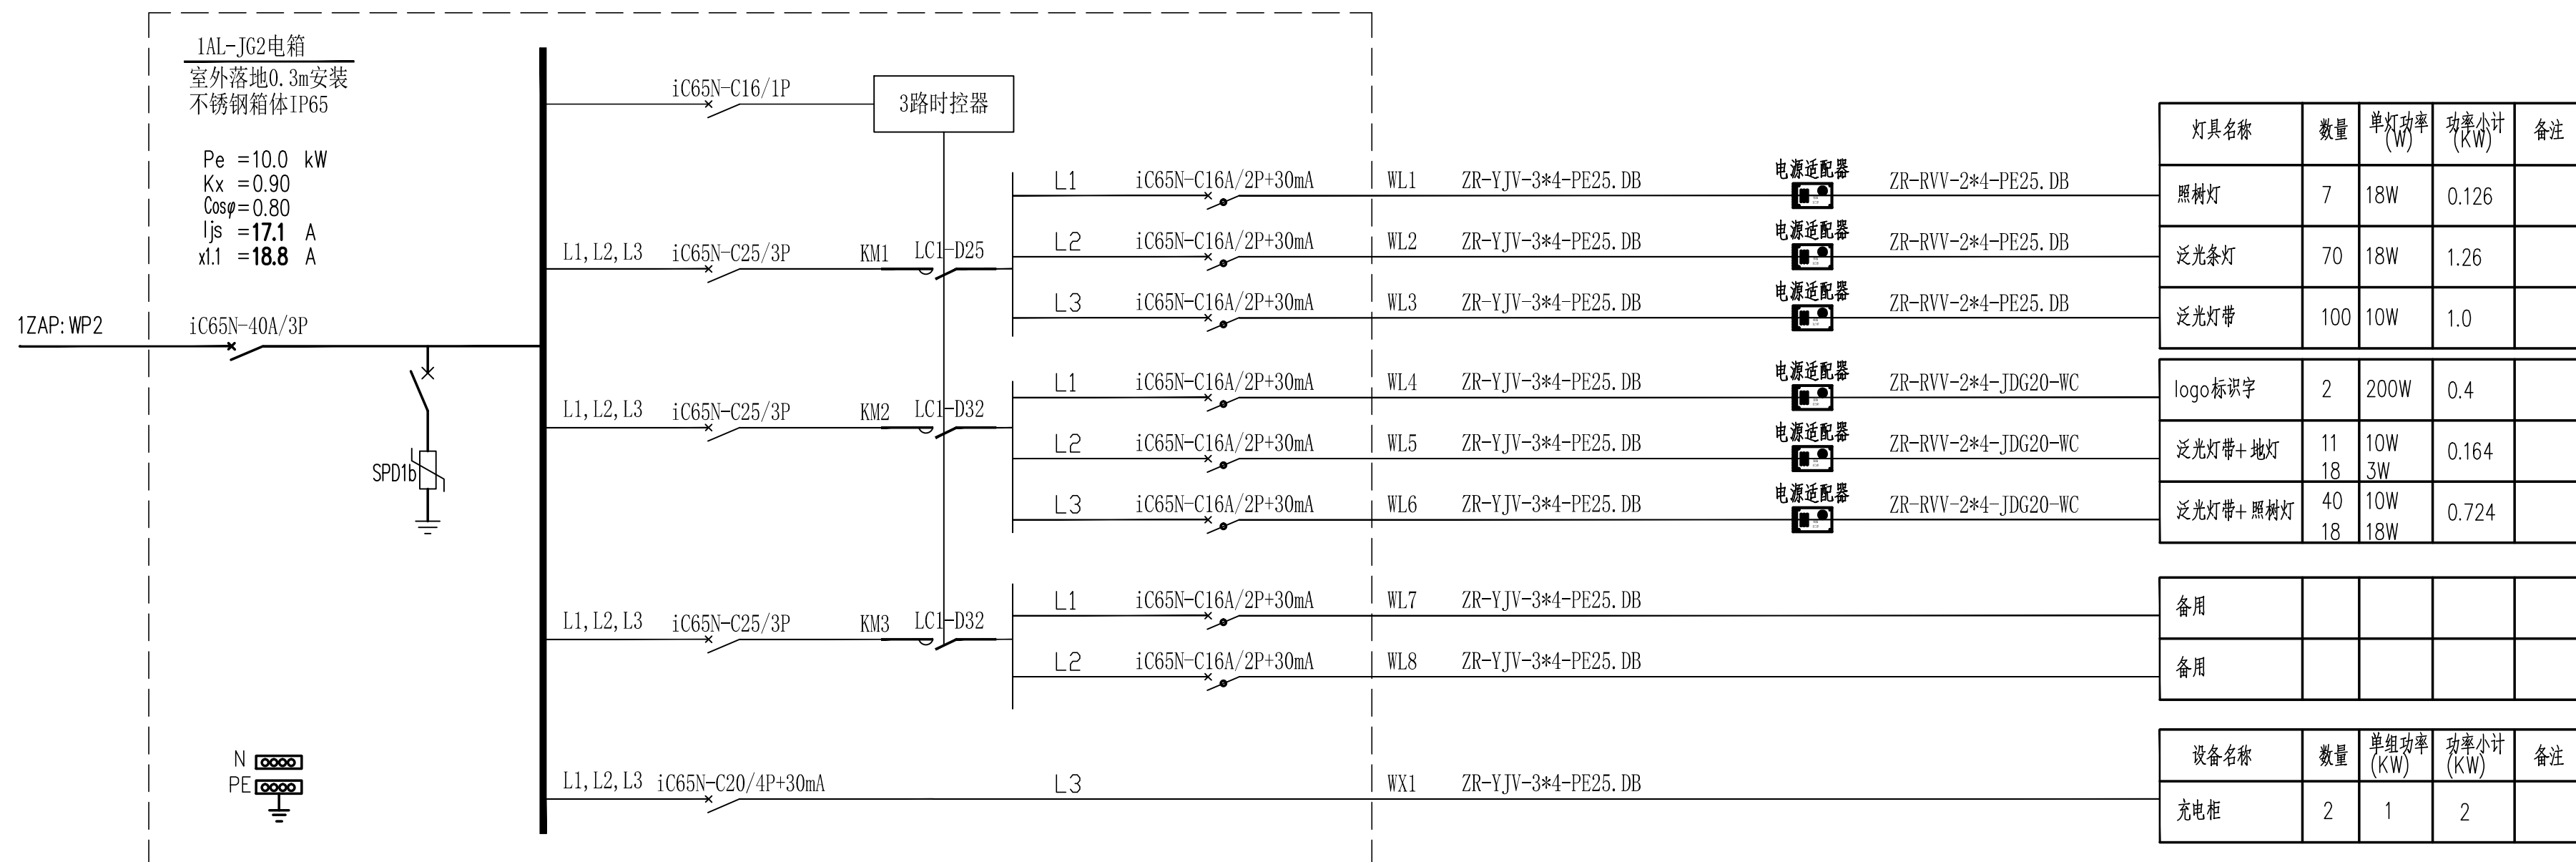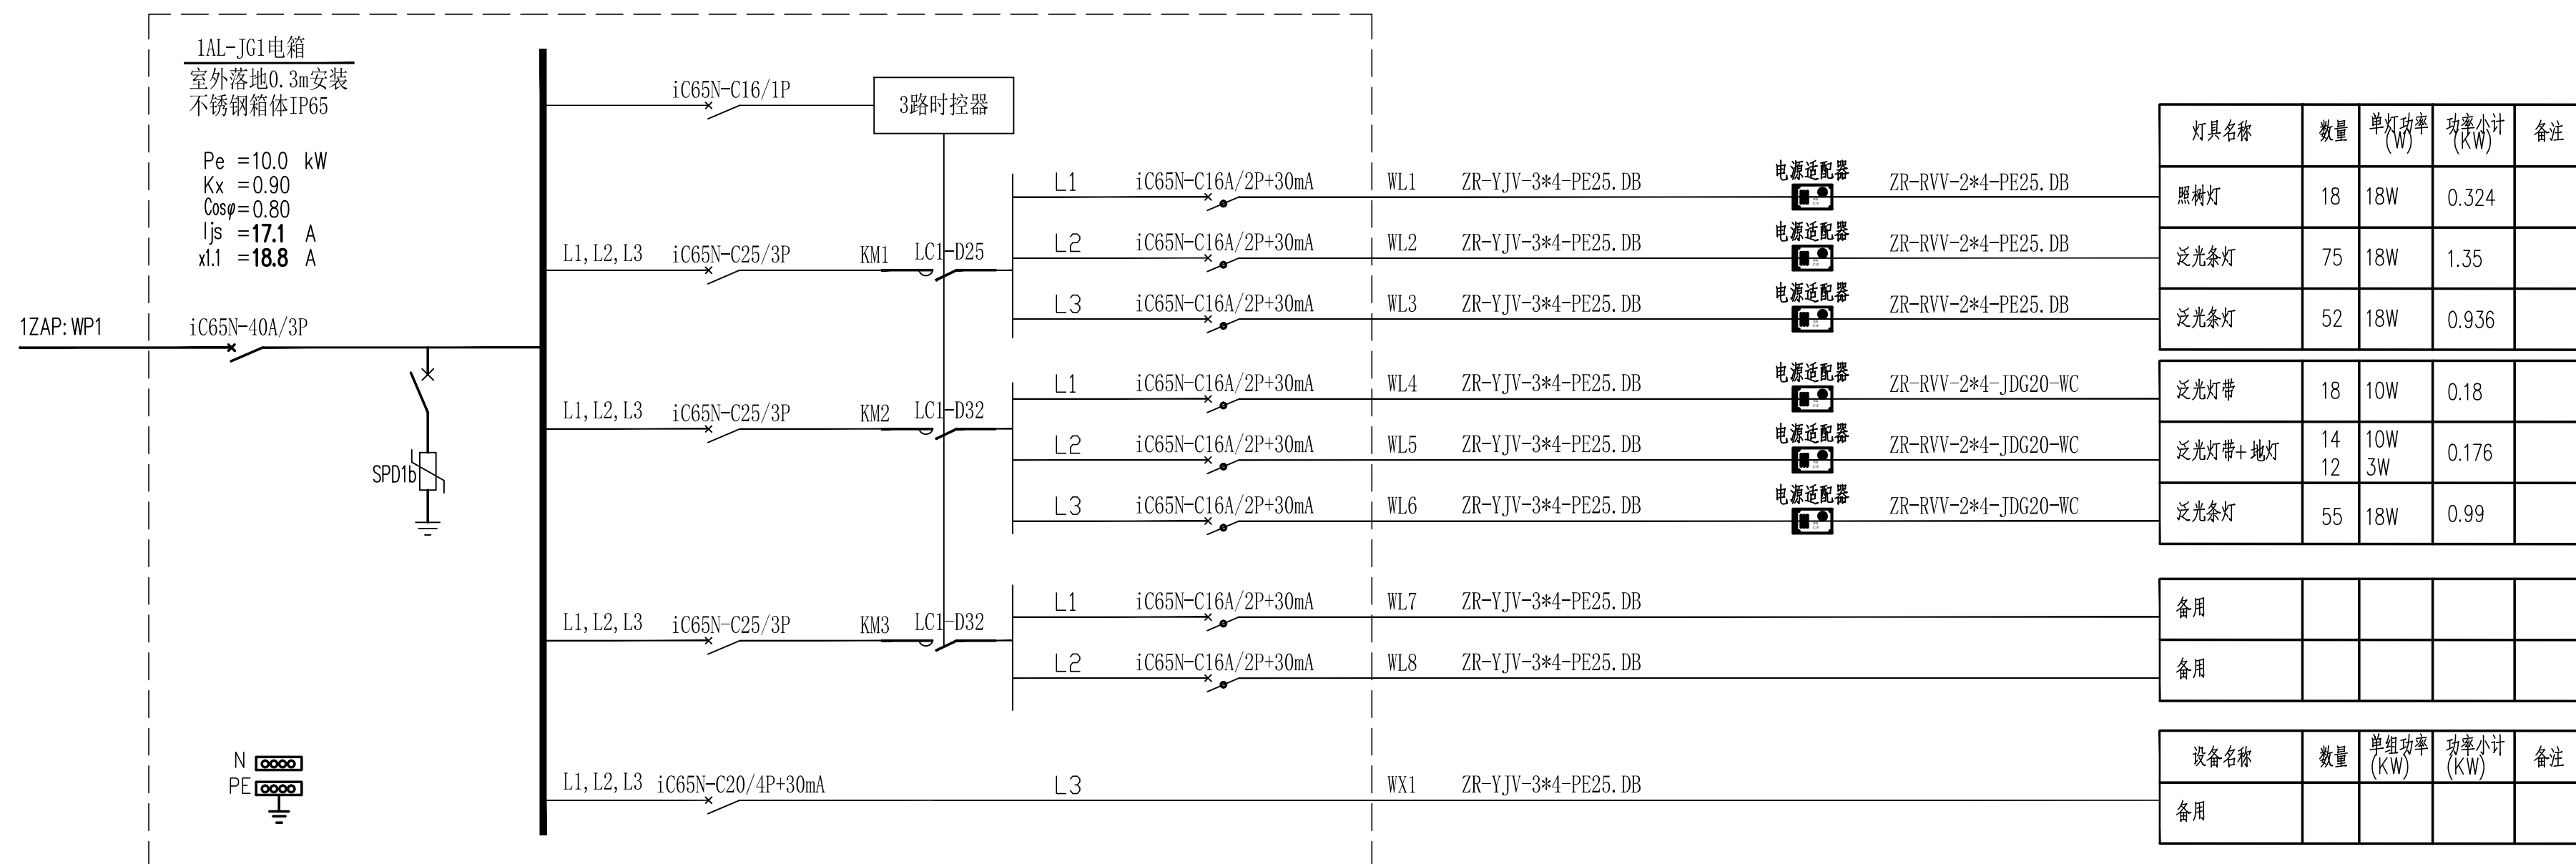

苏邑设计集团有限公司 SUYI DESIGN GROUP CO.,LTD	建设单位	南京市玄武区人民政府新街口街道办事处		图 名	配电系统图二			项目负责			审 定		校 核		专 业	电 气	版 次	01
	项目名称	南京市玄武区文昌桥特色街巷改造工程		项目编号	260159901	设计阶段	施工图	专业负责			审 核		设 计		图 号	DS-03	日 期	2026.07

[illegible]

苏邑设计集团有限公司
SUYI DESIGN GROUP CO.,LTD

建设单位	南京市玄武区人民政府新街口街道办事处
项目名称	南京市玄武区文昌桥特色街巷改造工程

图 名	
项目编号	

电气平面分区索引图		
260159901	设计阶段	施工图

	项目负责
日	专业负责


	审 定	
	审 核	

校核	
设计	

A blank coordinate grid with x and y axes. The grid is divided into four quadrants by a horizontal x-axis and a vertical y-axis. The axes are labeled with 'x' and 'y' at their ends. The grid lines are thin and black.


专 业	电
图 号	DS-

气	版 次	01
-04	日 期	2026.07

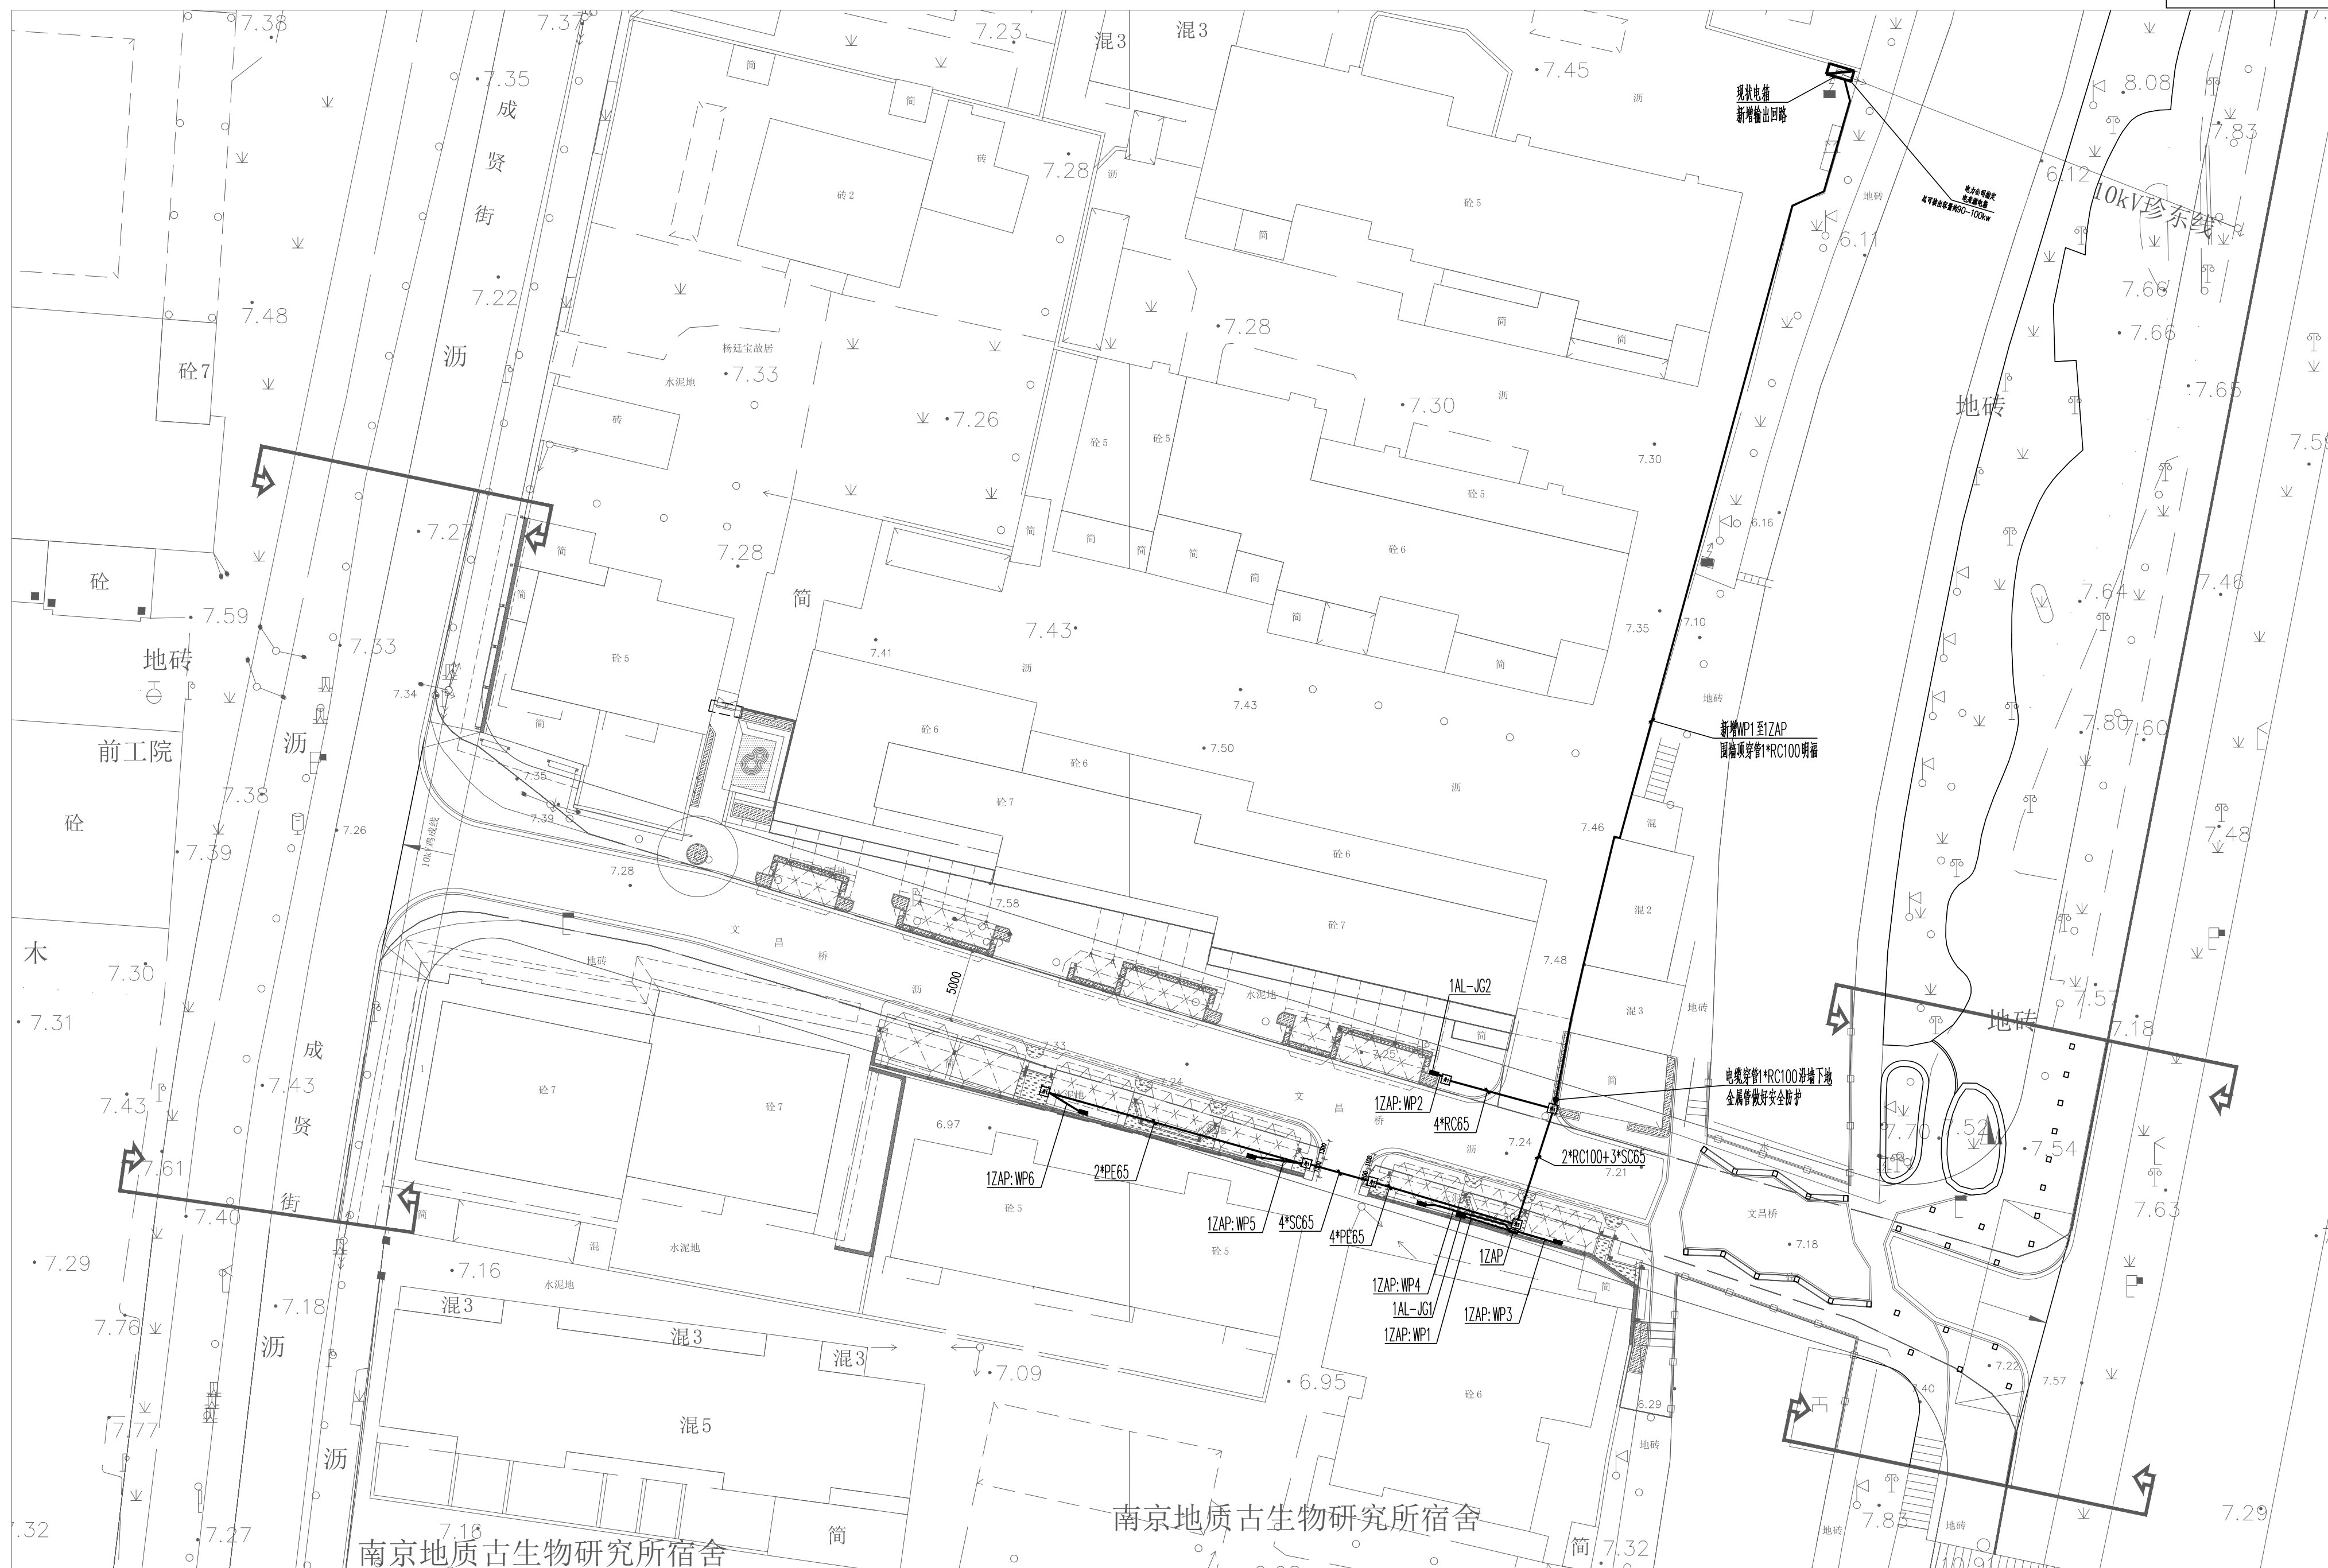


苏邑设计集团有限公司 SUYI DESIGN GROUP CO.,LTD	建设单位	南京市玄武区人民政府新街口街道办事处	图 名	景观配电平面图			项目负责人			审 定			校 核			专 业	电 气	版 次	01
	项目名称	南京市玄武区文昌桥特色街巷改造工程	项目编号	260159901	设计阶段	施工图	专业负责人			审 核			设 计			图 号	DS-05	日 期	2026.07



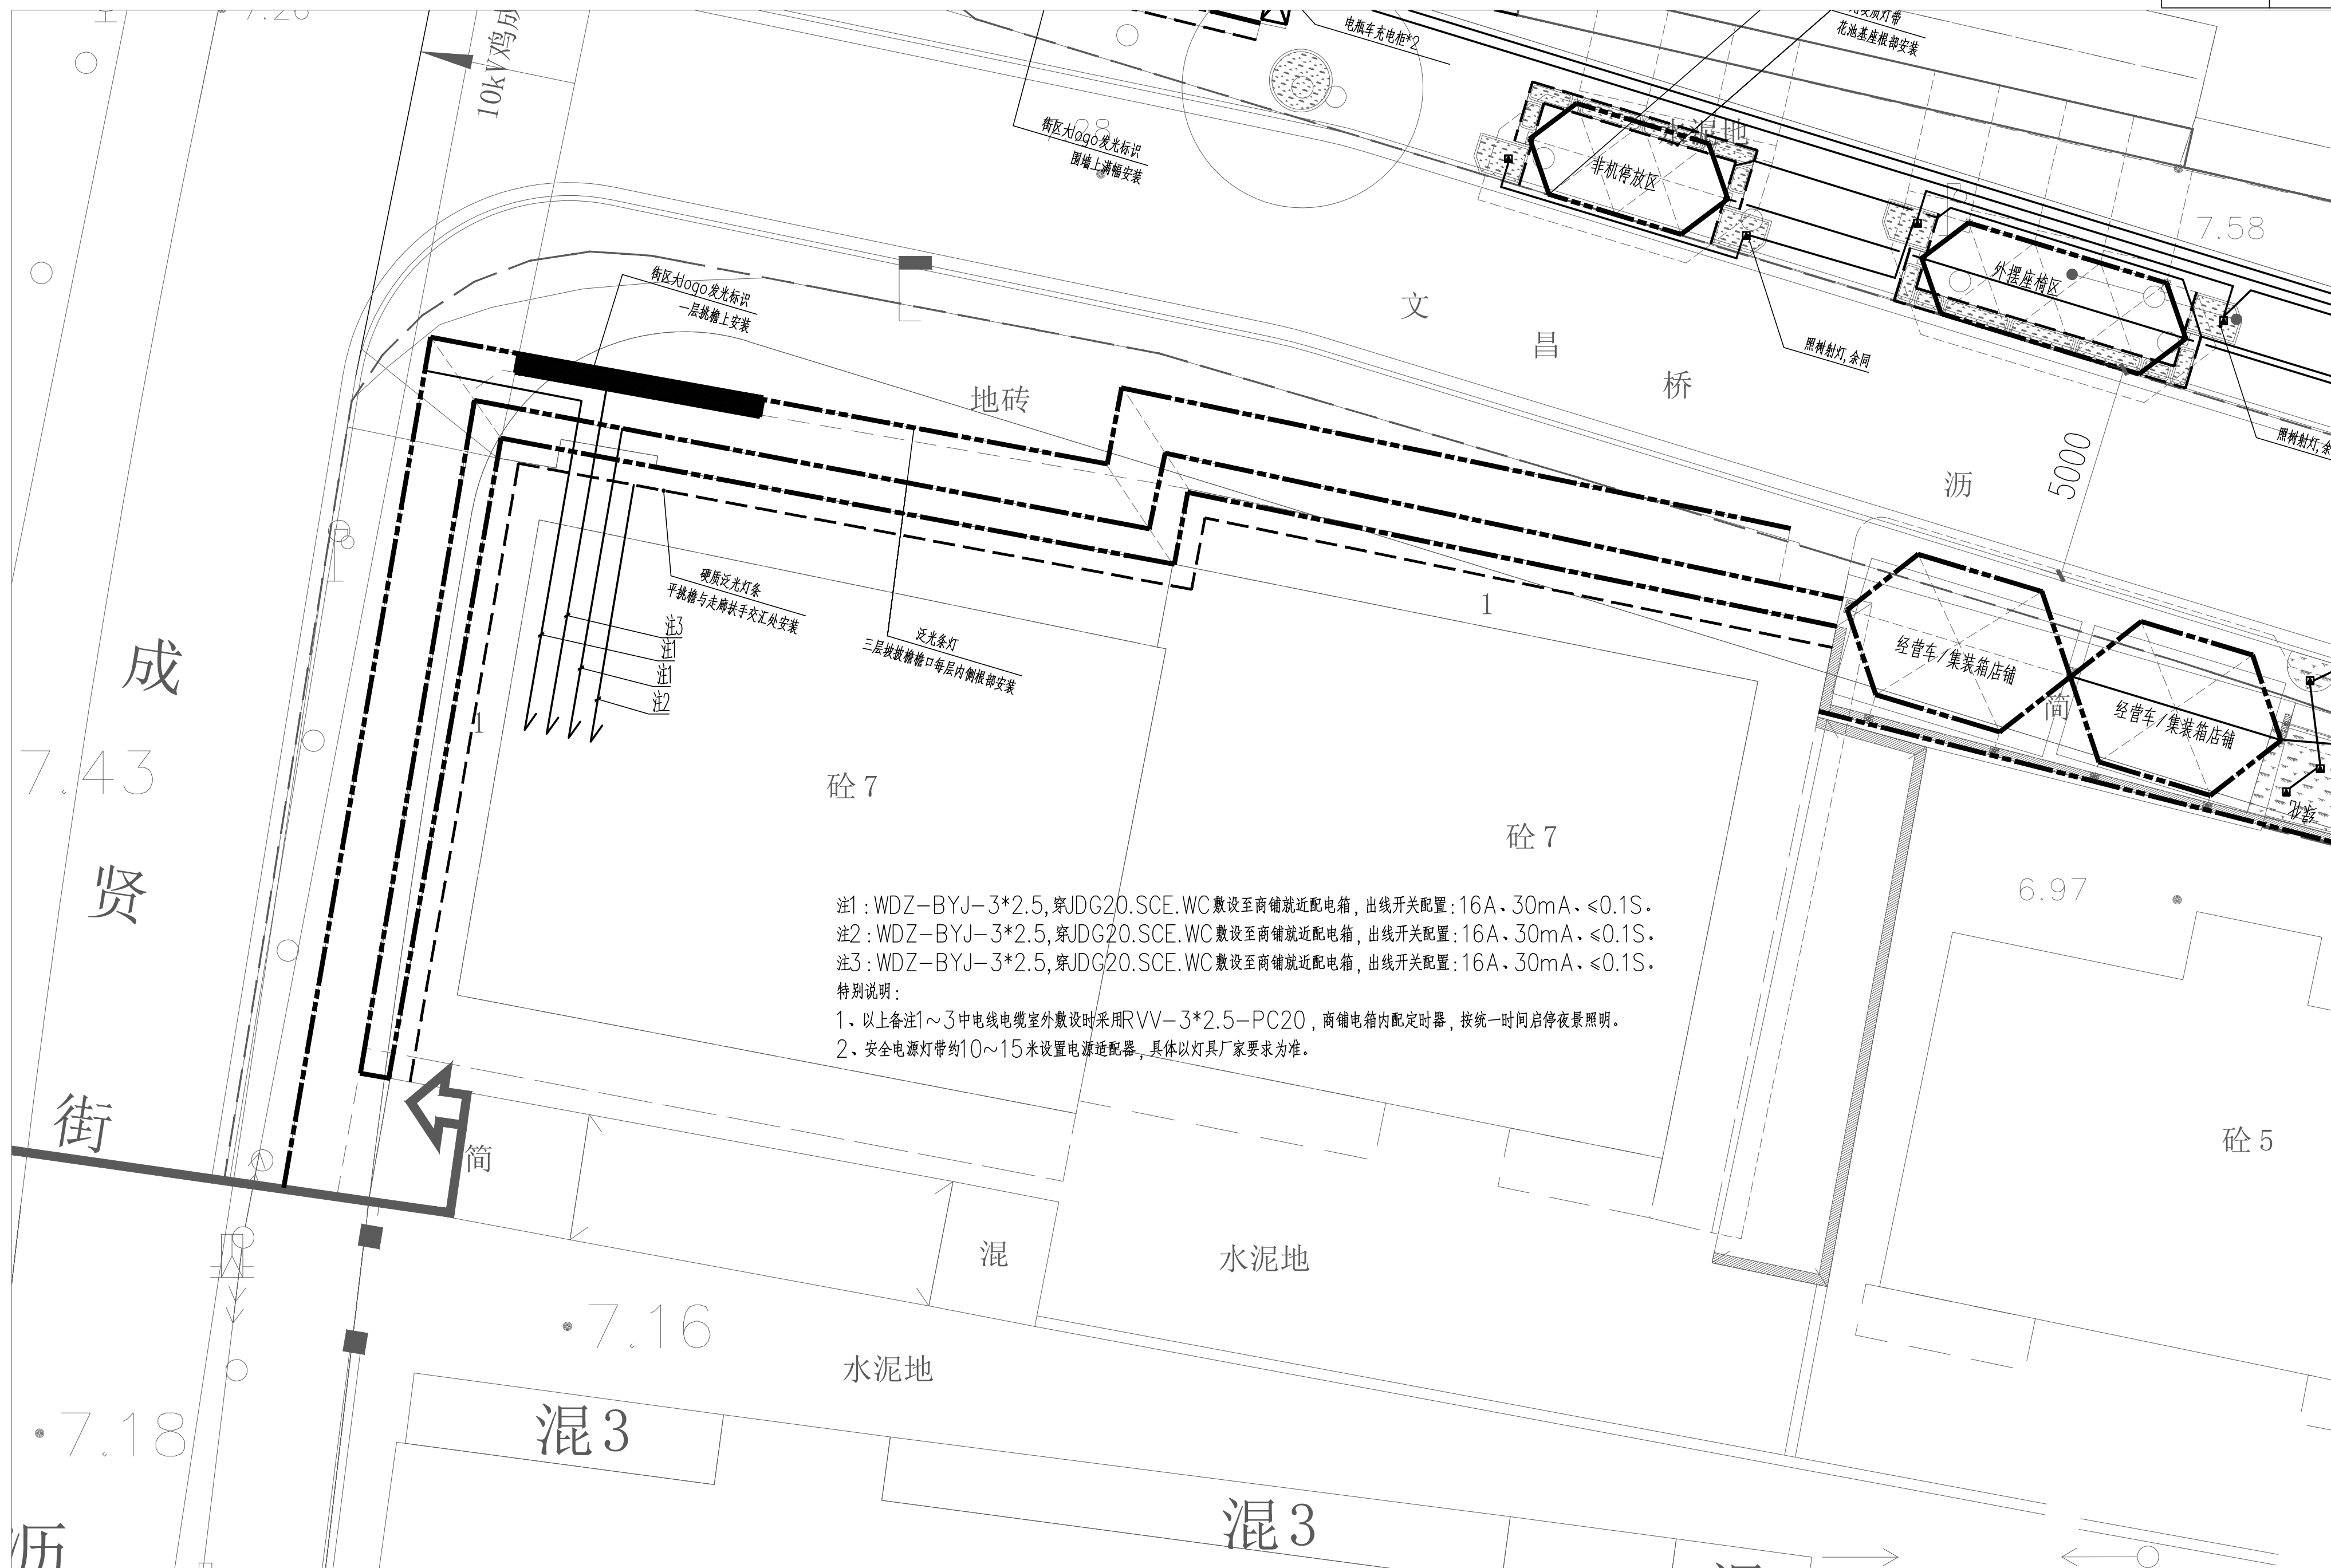

区域二景观照明平面图 1:100

苏邑设计集团有限公司
SUYI DESIGN GROUP CO.,LTD建设单位 南京市玄武区人民政府新街口街道办事处
项目名称 南京市玄武区文昌桥特色街巷改造工程图 名
项目编号区域二景观照明平面图
260159901 设计阶段 施工图项目负责
专业负责审 定
审 核校 核
设 计专 业
图 号电 气
DS-07版 次
日 期01
2026.07

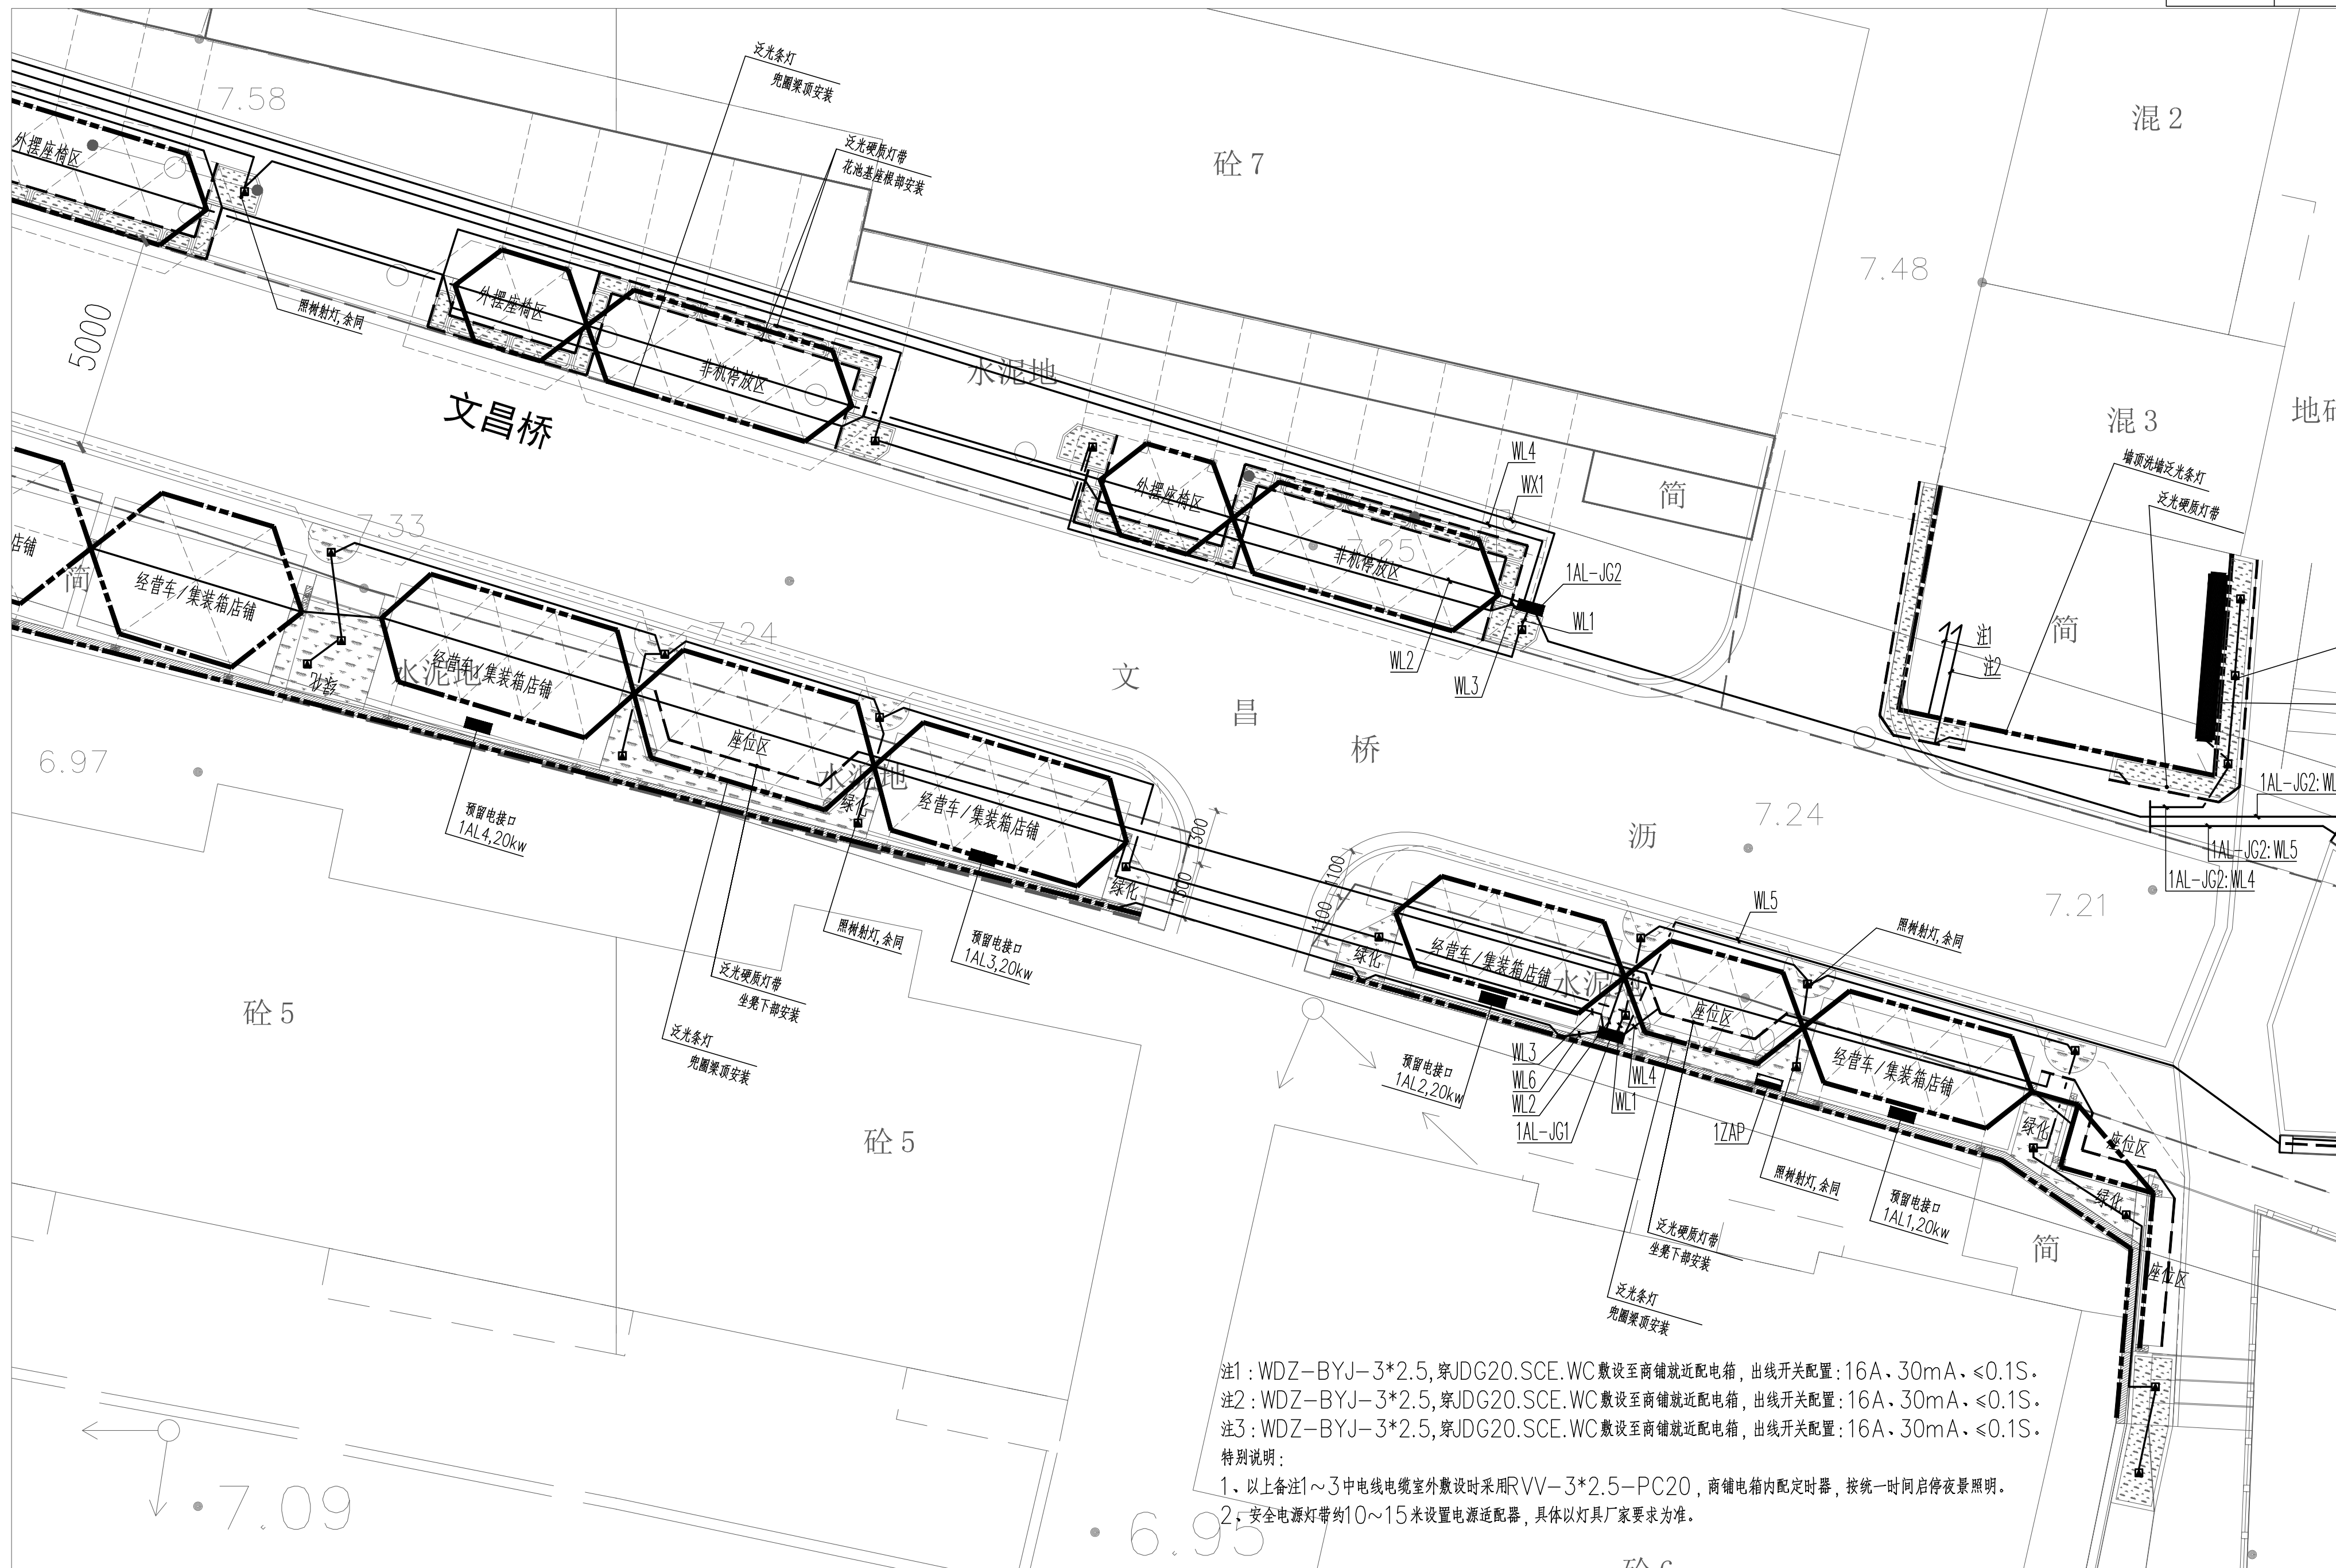

- 注1: WDZ-BYJ-3*2.5,穿JDG20.SCE.WC敷设至商铺就近配电箱,出线开关配置:16A、30mA、 $\leq 0.1S$ 。
注2: WDZ-BYJ-3*2.5,穿JDG20.SCE.WC敷设至商铺就近配电箱,出线开关配置:16A、30mA、 $\leq 0.1S$ 。
注3: WDZ-BYJ-3*2.5,穿JDG20.SCE.WC敷设至商铺就近配电箱,出线开关配置:16A、30mA、 $\leq 0.1S$ 。
特别说明:
1、以上备注1~3中电线电缆室外敷设时采用RVV-3*2.5-PC20,商铺电箱内配定时器,按统一时间启停夜景照明。
2、安全电源灯带约10~15米设置电源适配器,具体以灯具厂家要求为准。

区域三景观照明平面图 1:100

苏邑设计集团有限公司
SUYI DESIGN GROUP CO.,LTD

建设单位 南京市玄武区人民政府新街口街道办事处
项目名称 南京市玄武区文昌桥特色街巷改造工程

图名
项目编号

区域三景观照明平面图
260159901

设计阶段
施工图

项目负责
专业负责

审定
审核


校核
设计

专业
图号





电气
DS-08

版次
日期

01
2026.07

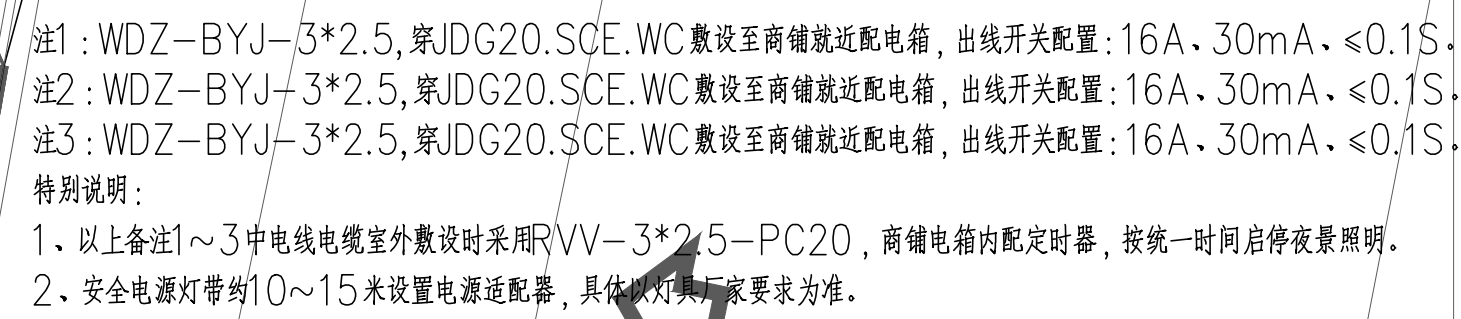

苏邑设计集团有限公司 SUYI DESIGN GROUP CO.,LTD	建设单位	南京市玄武区人民政府新街口街道办事处	图 名	区域四景观照明平面图			项目负责人			审 定			校 核			专 业	电气	版 次	01
	项目名称	南京市玄武区文昌桥特色街巷改造工程	项目编号	260159901	设计阶段	施工图	专业负责			审 核			设 计			图 号	DS-09	日 期	2026.07

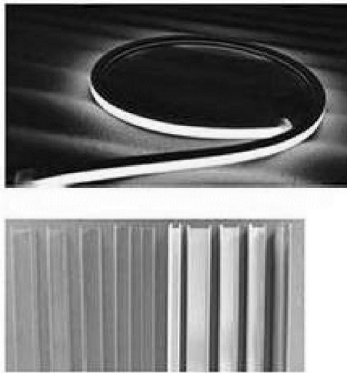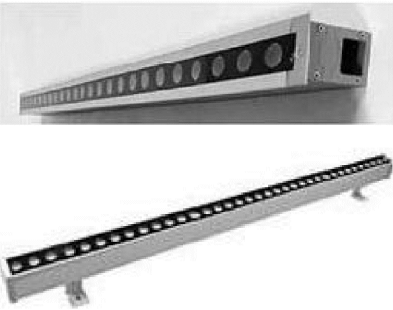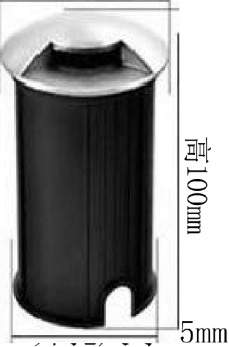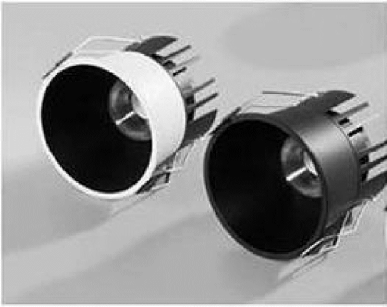灯具选型样式表					
序号	材料名称	规格型号（参考）	单位	备注	参考样式
1	LED硅胶灯带	LED-10W/M-120° -3000K-DC24V室外灯具的防护等级不低于IP67	米	需配铝合金卡槽和透明面罩	
2	ED埋地洗墙灯	LED-18W/M-15° -3000K-DC24V室外灯具的防护等级不低于IP67	套	宽*长约为40mm*1000mm	
3	LED地埋灯	LED-3W-30° -3000K-DC24V室外灯具的防护等级不低于IP67	套	直径约62mm	
4	LED地埋灯	LED-3W-30° -3000K-DC24V室外灯具的防护等级不低于IP67	套	直径约62mm	
5	LED嵌顶射灯	LED-15W-60° -3000K-DC24V室外灯具的防护等级不低于IP67	套	直径70-100mm, 黑色	
6	LED照树灯	LED-18W-60° -3000K-DC24V室外灯具的防护等级不低于IP67	套	直径120-130mm, 高约300mm, 插地式或坐地式根据场地条件而定	

灯具选型样式表 1:100