


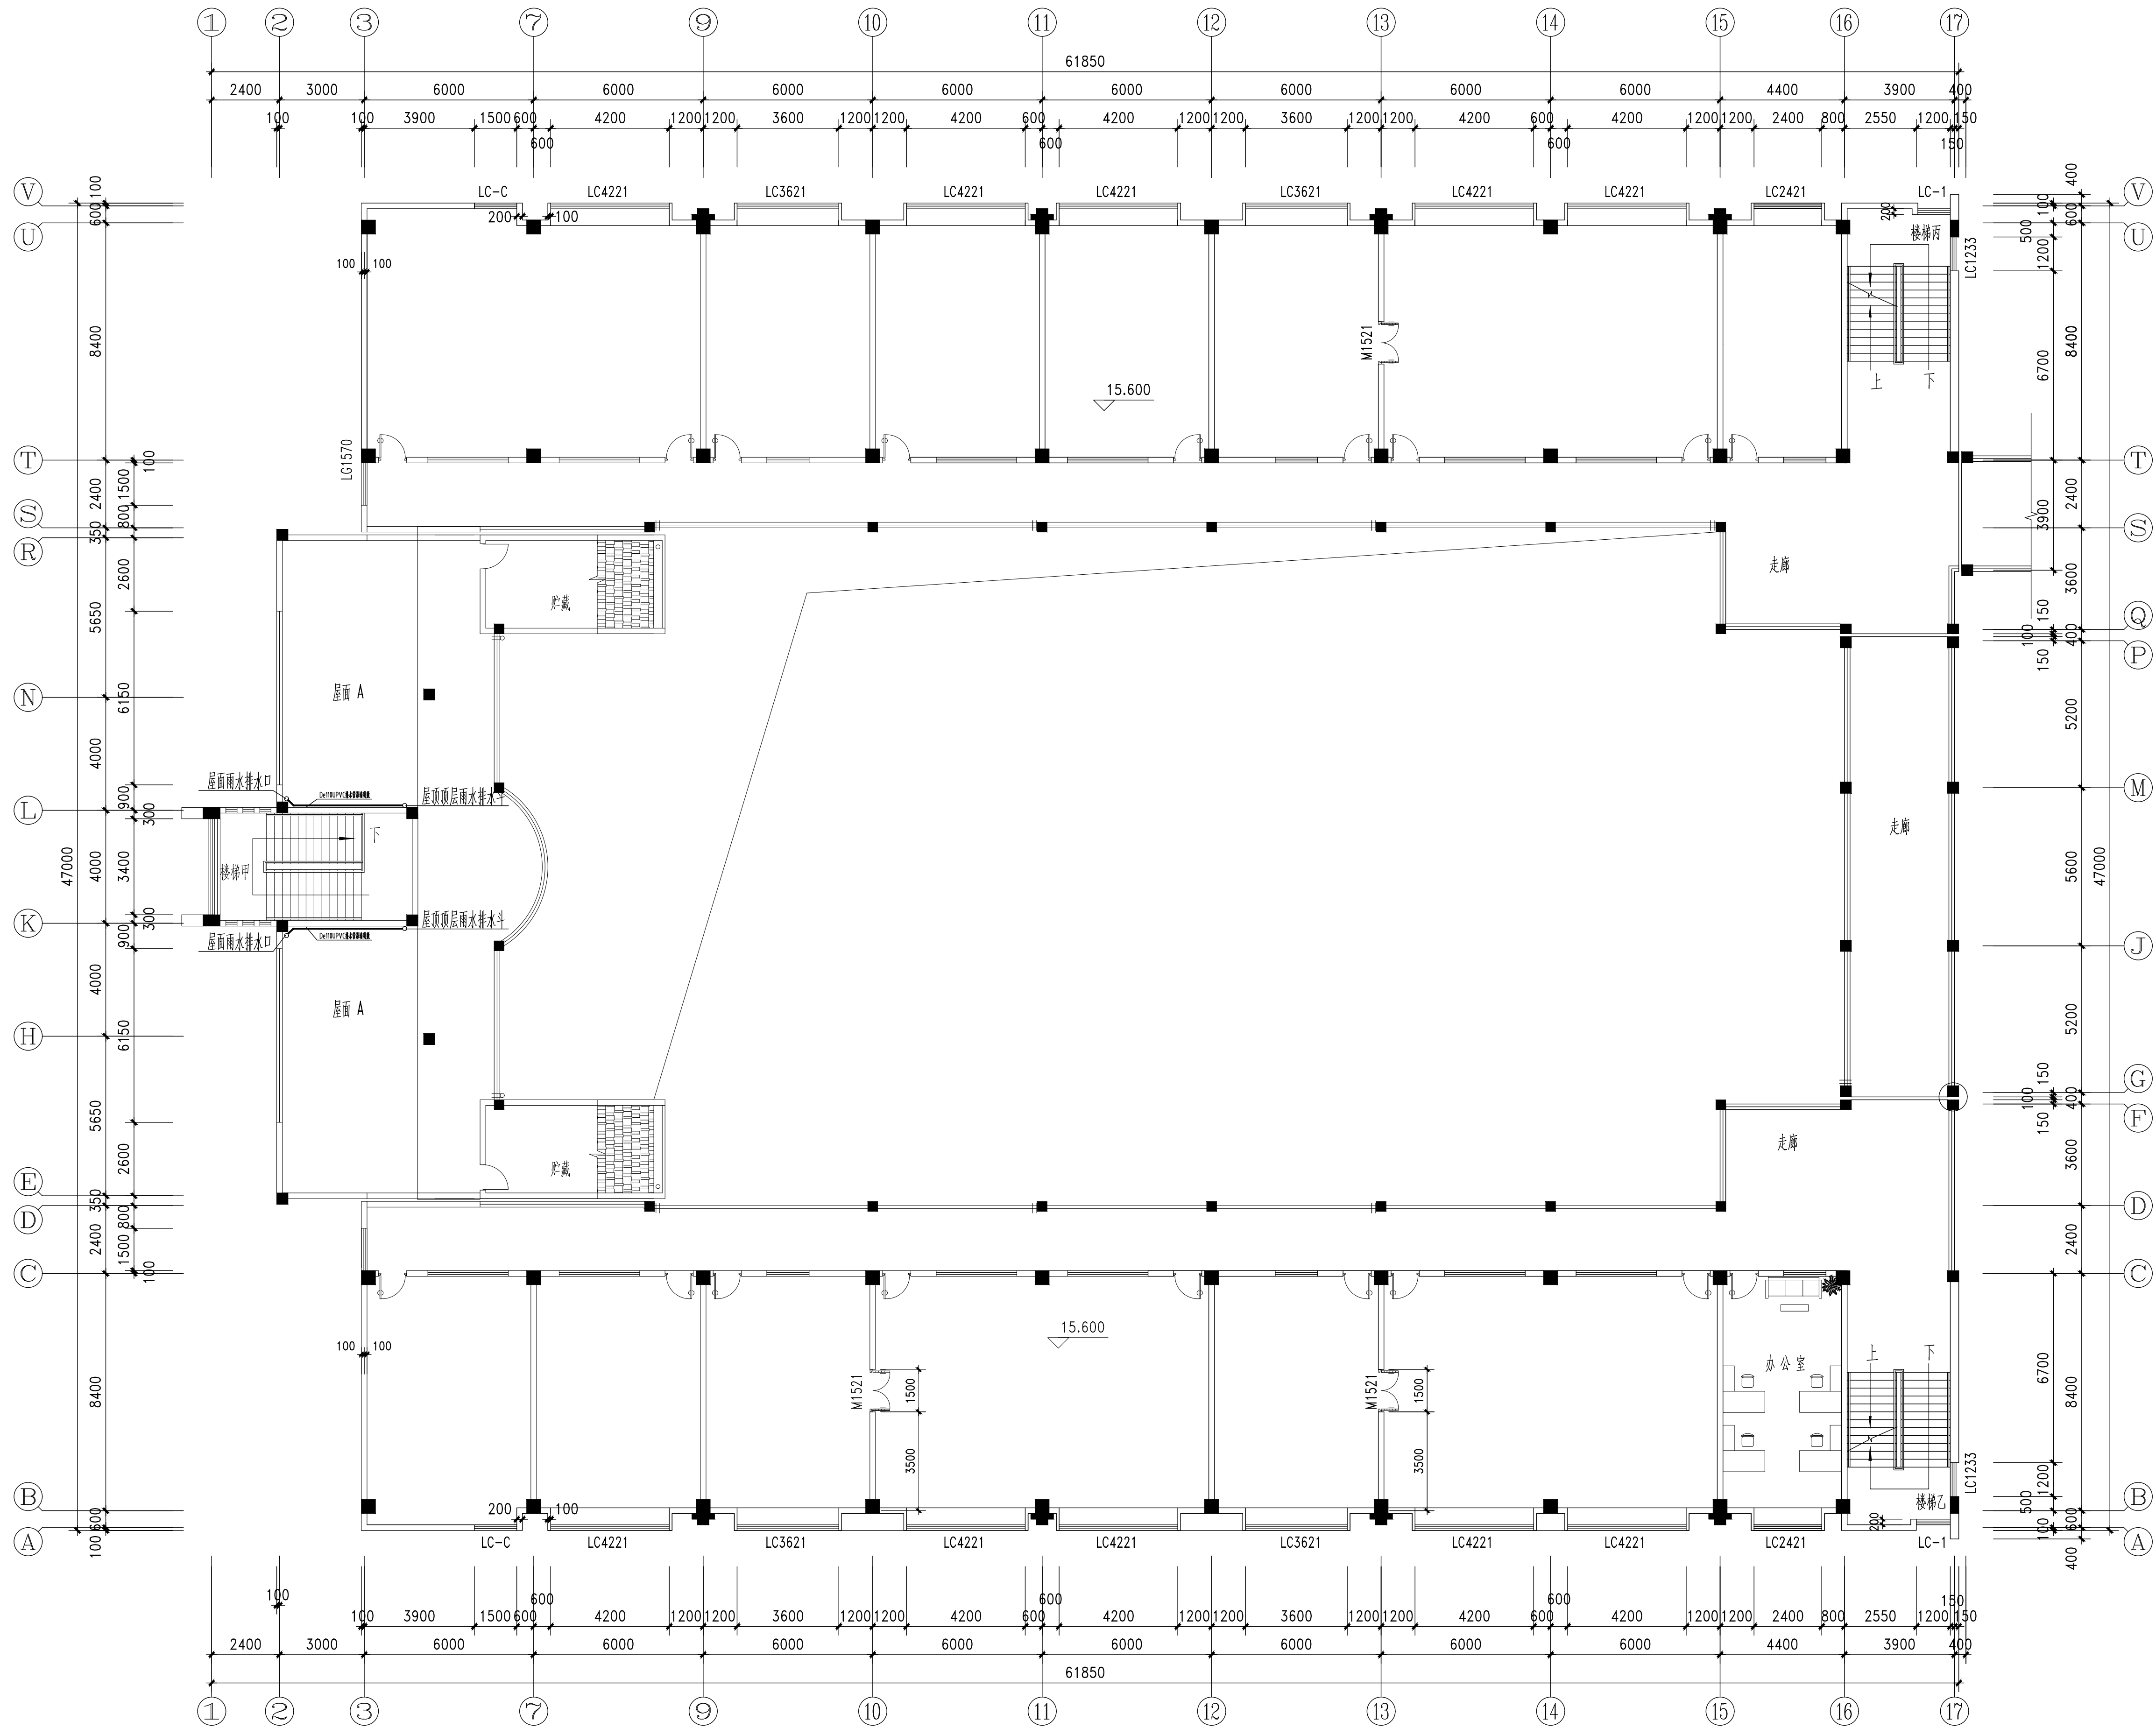

6号楼及10号楼五楼雨水

1:125

无锡市城市设计院
有限责任公司
WUXI URBAN DESIGN INSTITUTE
LIABILITY CO., LTD

国家建筑行业(建筑工程)甲级
证书编号:A132012746
城乡规划编制资质乙级
证书编号:[苏]城规编第(142001)

注册师用章
Certified Engineer

出图专用章
Issue

(本图未加盖出图专用章或工程图注册章与签字不符均为无效)

会 签 JOINTLY SIGN			
专业 PART	签署 SIGNATURE	专业 PART	签署 SIGNATURE
总 图 TOTAL		暖通 HVAC	
建 筑 ARCH		给排水 PLUMBING	
结 构 STRUCT		电 气 ELECT	

设计签署 DESIGN TEAM SIGN

批准 APPROVED	陈艳春	
审定 APPROVED	杨月泉	
项目负责人 PROJECT LEADER	杨月泉	杨月泉
专业负责 SPECIALIST	杨月泉	
审核 CHECKED	杜飞鹏	
校对 CHECKED	顾晓元	
设计 DESIGNED	顾平汀	

建设单位 CLIENT

无锡市北高级中学

工程名称 PROJECT

无锡市北高级中学教学楼五层增设公共厕所及校舍维修项目

图 名 TITLE

6号楼及10号楼五楼雨水

设计编号 PROJECT NO.


图 号 DRAWING NO.

版 次 REV.


01

日 期 DATE

2020.5

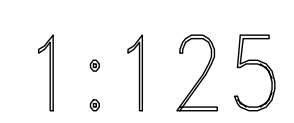

次 REV.	01	日期 DATE	2026.5
-----------	----	------------	--------

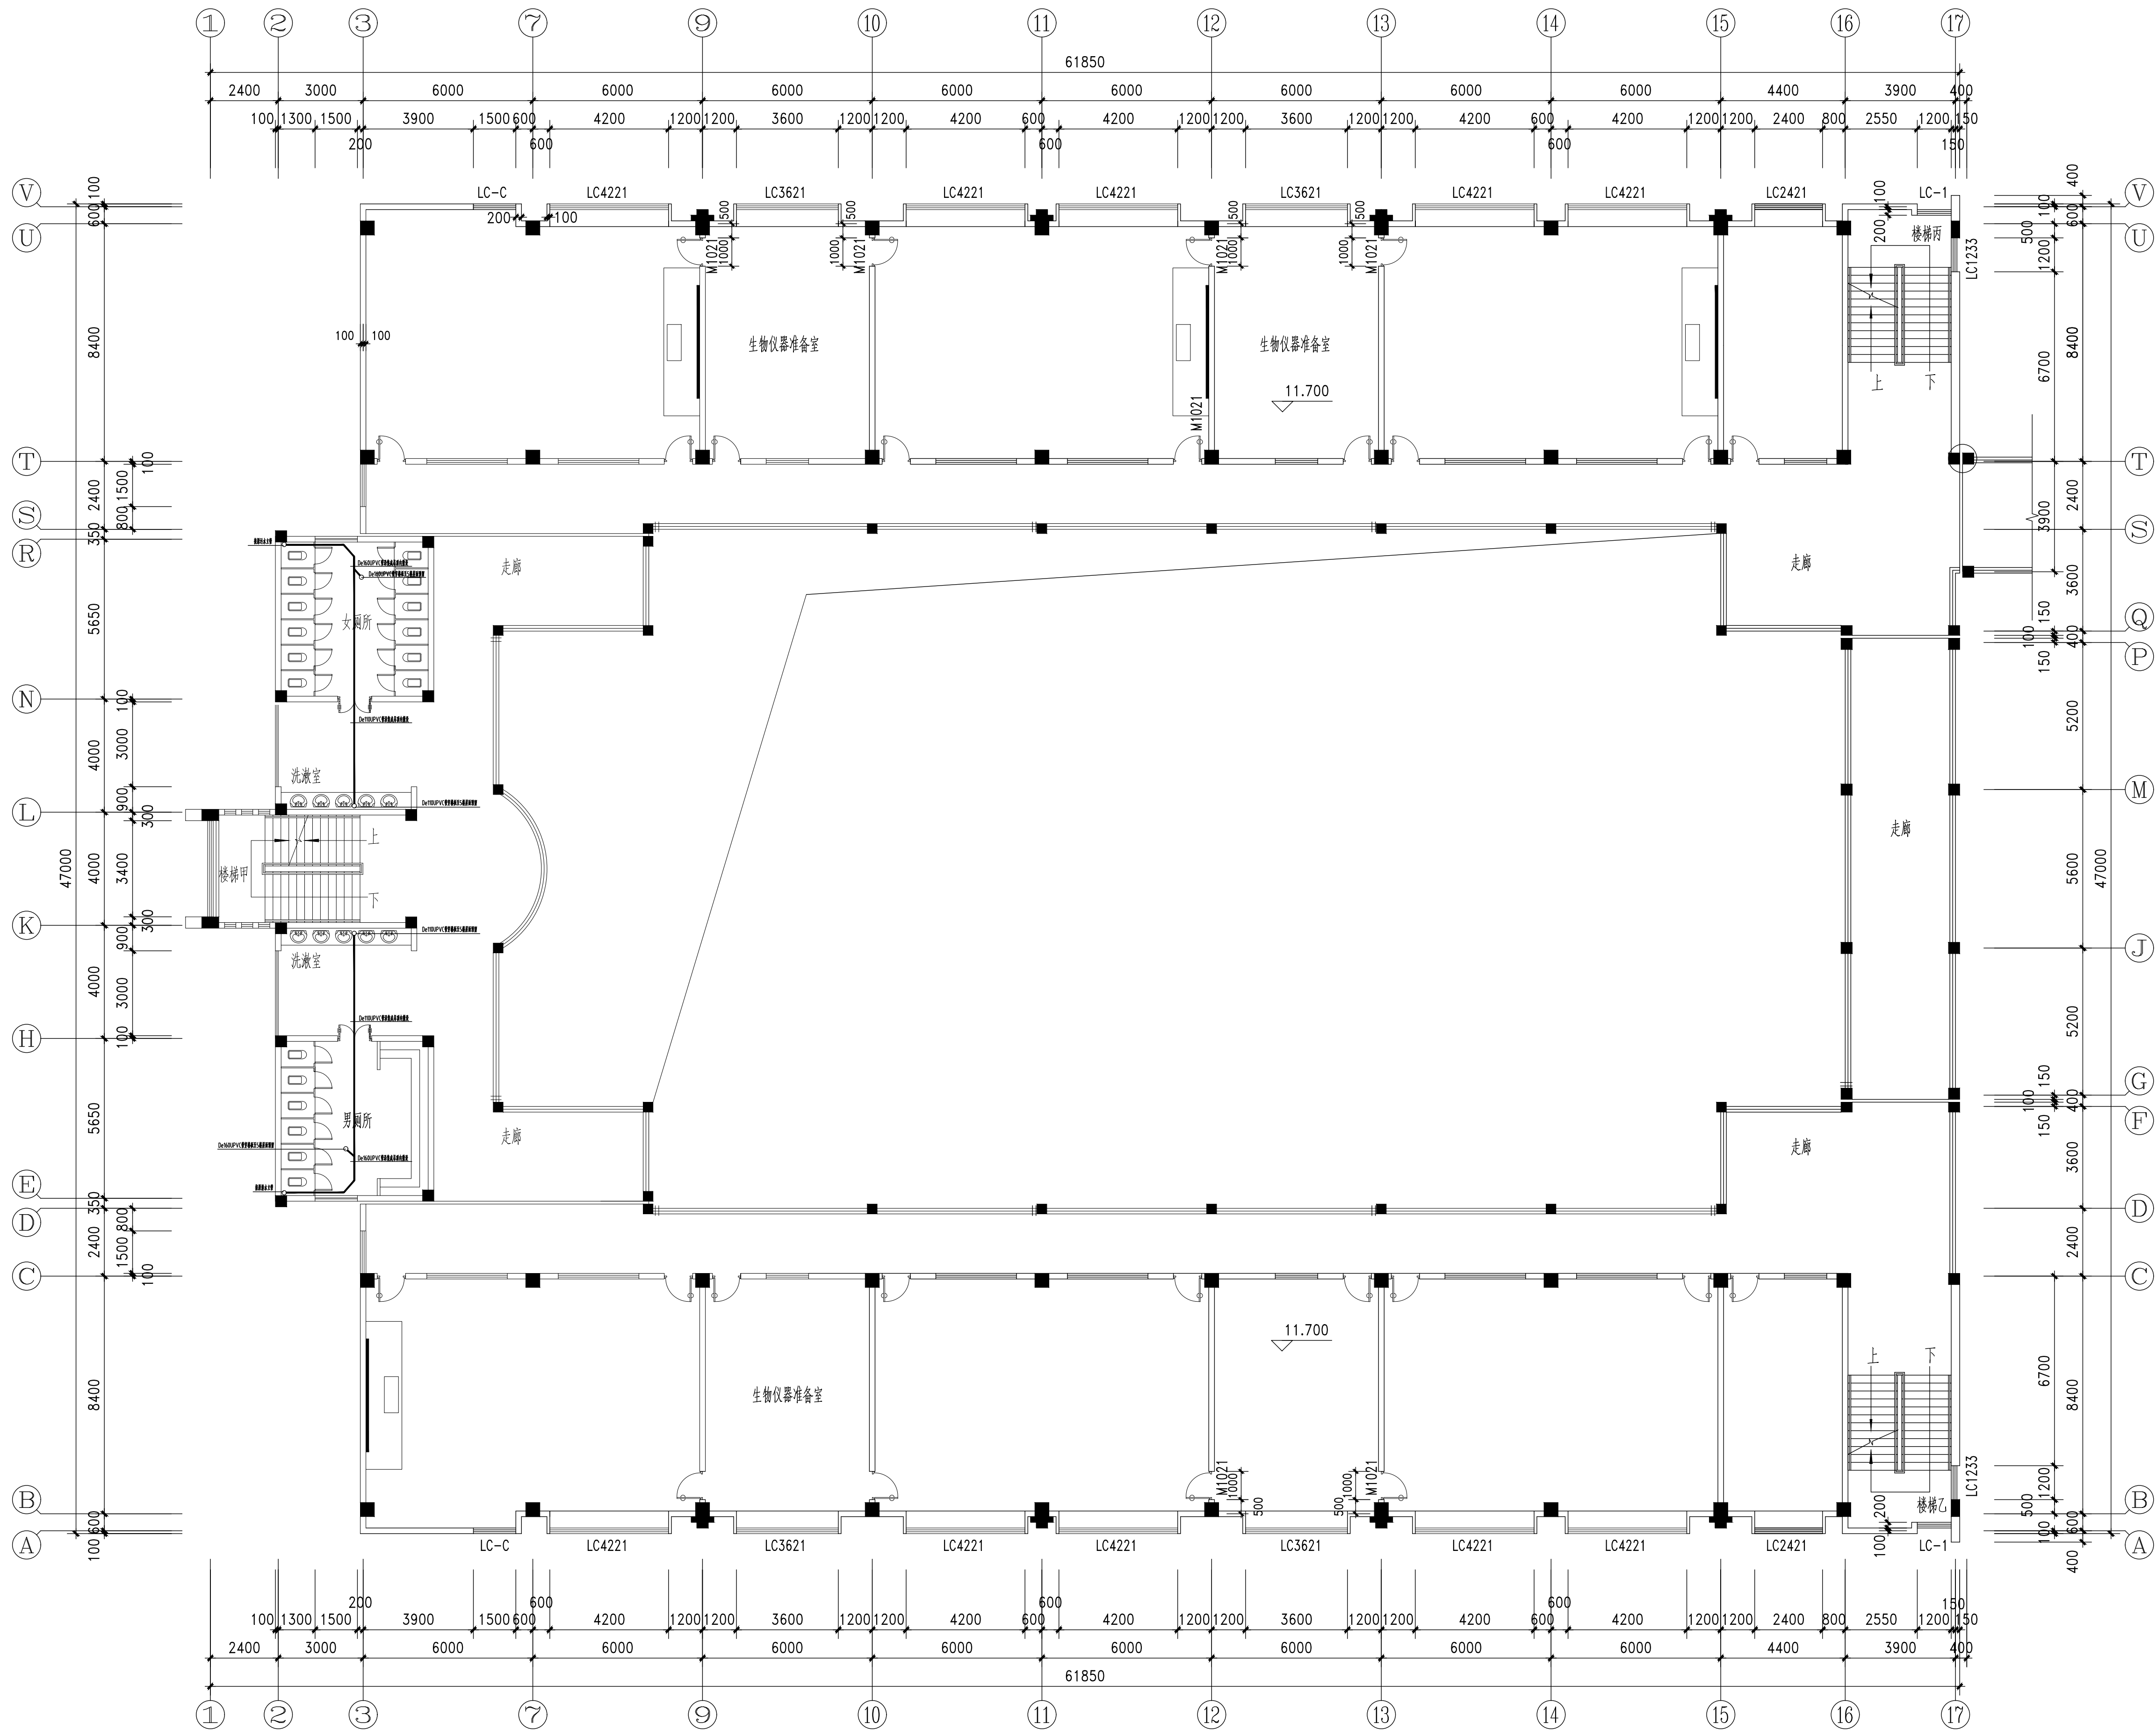

6号楼及10号楼四楼顶内敷设五楼排水1

1:125

无锡市城市设计院
有限责任公司

WUXI URBAN DESIGN INSTITUTE
LIABILITY CO., LTD

国家建筑行业(建筑工程)甲级
证书编号:A132012746
城乡规划编制资质乙级
证书编号:[苏]城规编第(142001)

注册师用章
Certified Engineer

出图专用章
Issue

(本图未加盖出图专用章或工程注册章与签字不符均为无效)

会 签JOINTLY SIGN

专业 PART	签署 SIGNATURE	专业 PART	签署 SIGNATURE
总图 TOTAL		暖通 HVAC	
建筑 ARCH		给排水 PLUMBING	
结构 STRUCT		电气 ELECT	

设计签署DESIGN TEAM SIGN

批准 APPROVED	陈艳春	
审定 APPROVED	杨月泉	
项目负责人 PROJECT LEADER	杨月泉	
专业负责人 SPECIALIST	杨月泉	
审核 CHECKED	杜飞鹏	
校对 CHECKED	顾晓元	
设计 DESIGNED	顾平汀	

建设单位CLIENT

无锡市市北高级中学

工程名称PROJECT

无锡市市北高级中学教学楼五层增设公共厕所及校舍维修项目

图名TITLE

6号楼及10号楼四楼顶内敷设五楼排水1

设计编号PROJECT NO.

图别DRAWING TYPE

水施

图号DRAWING NO.


01

版次REV.

01

日期DATE

2020.5

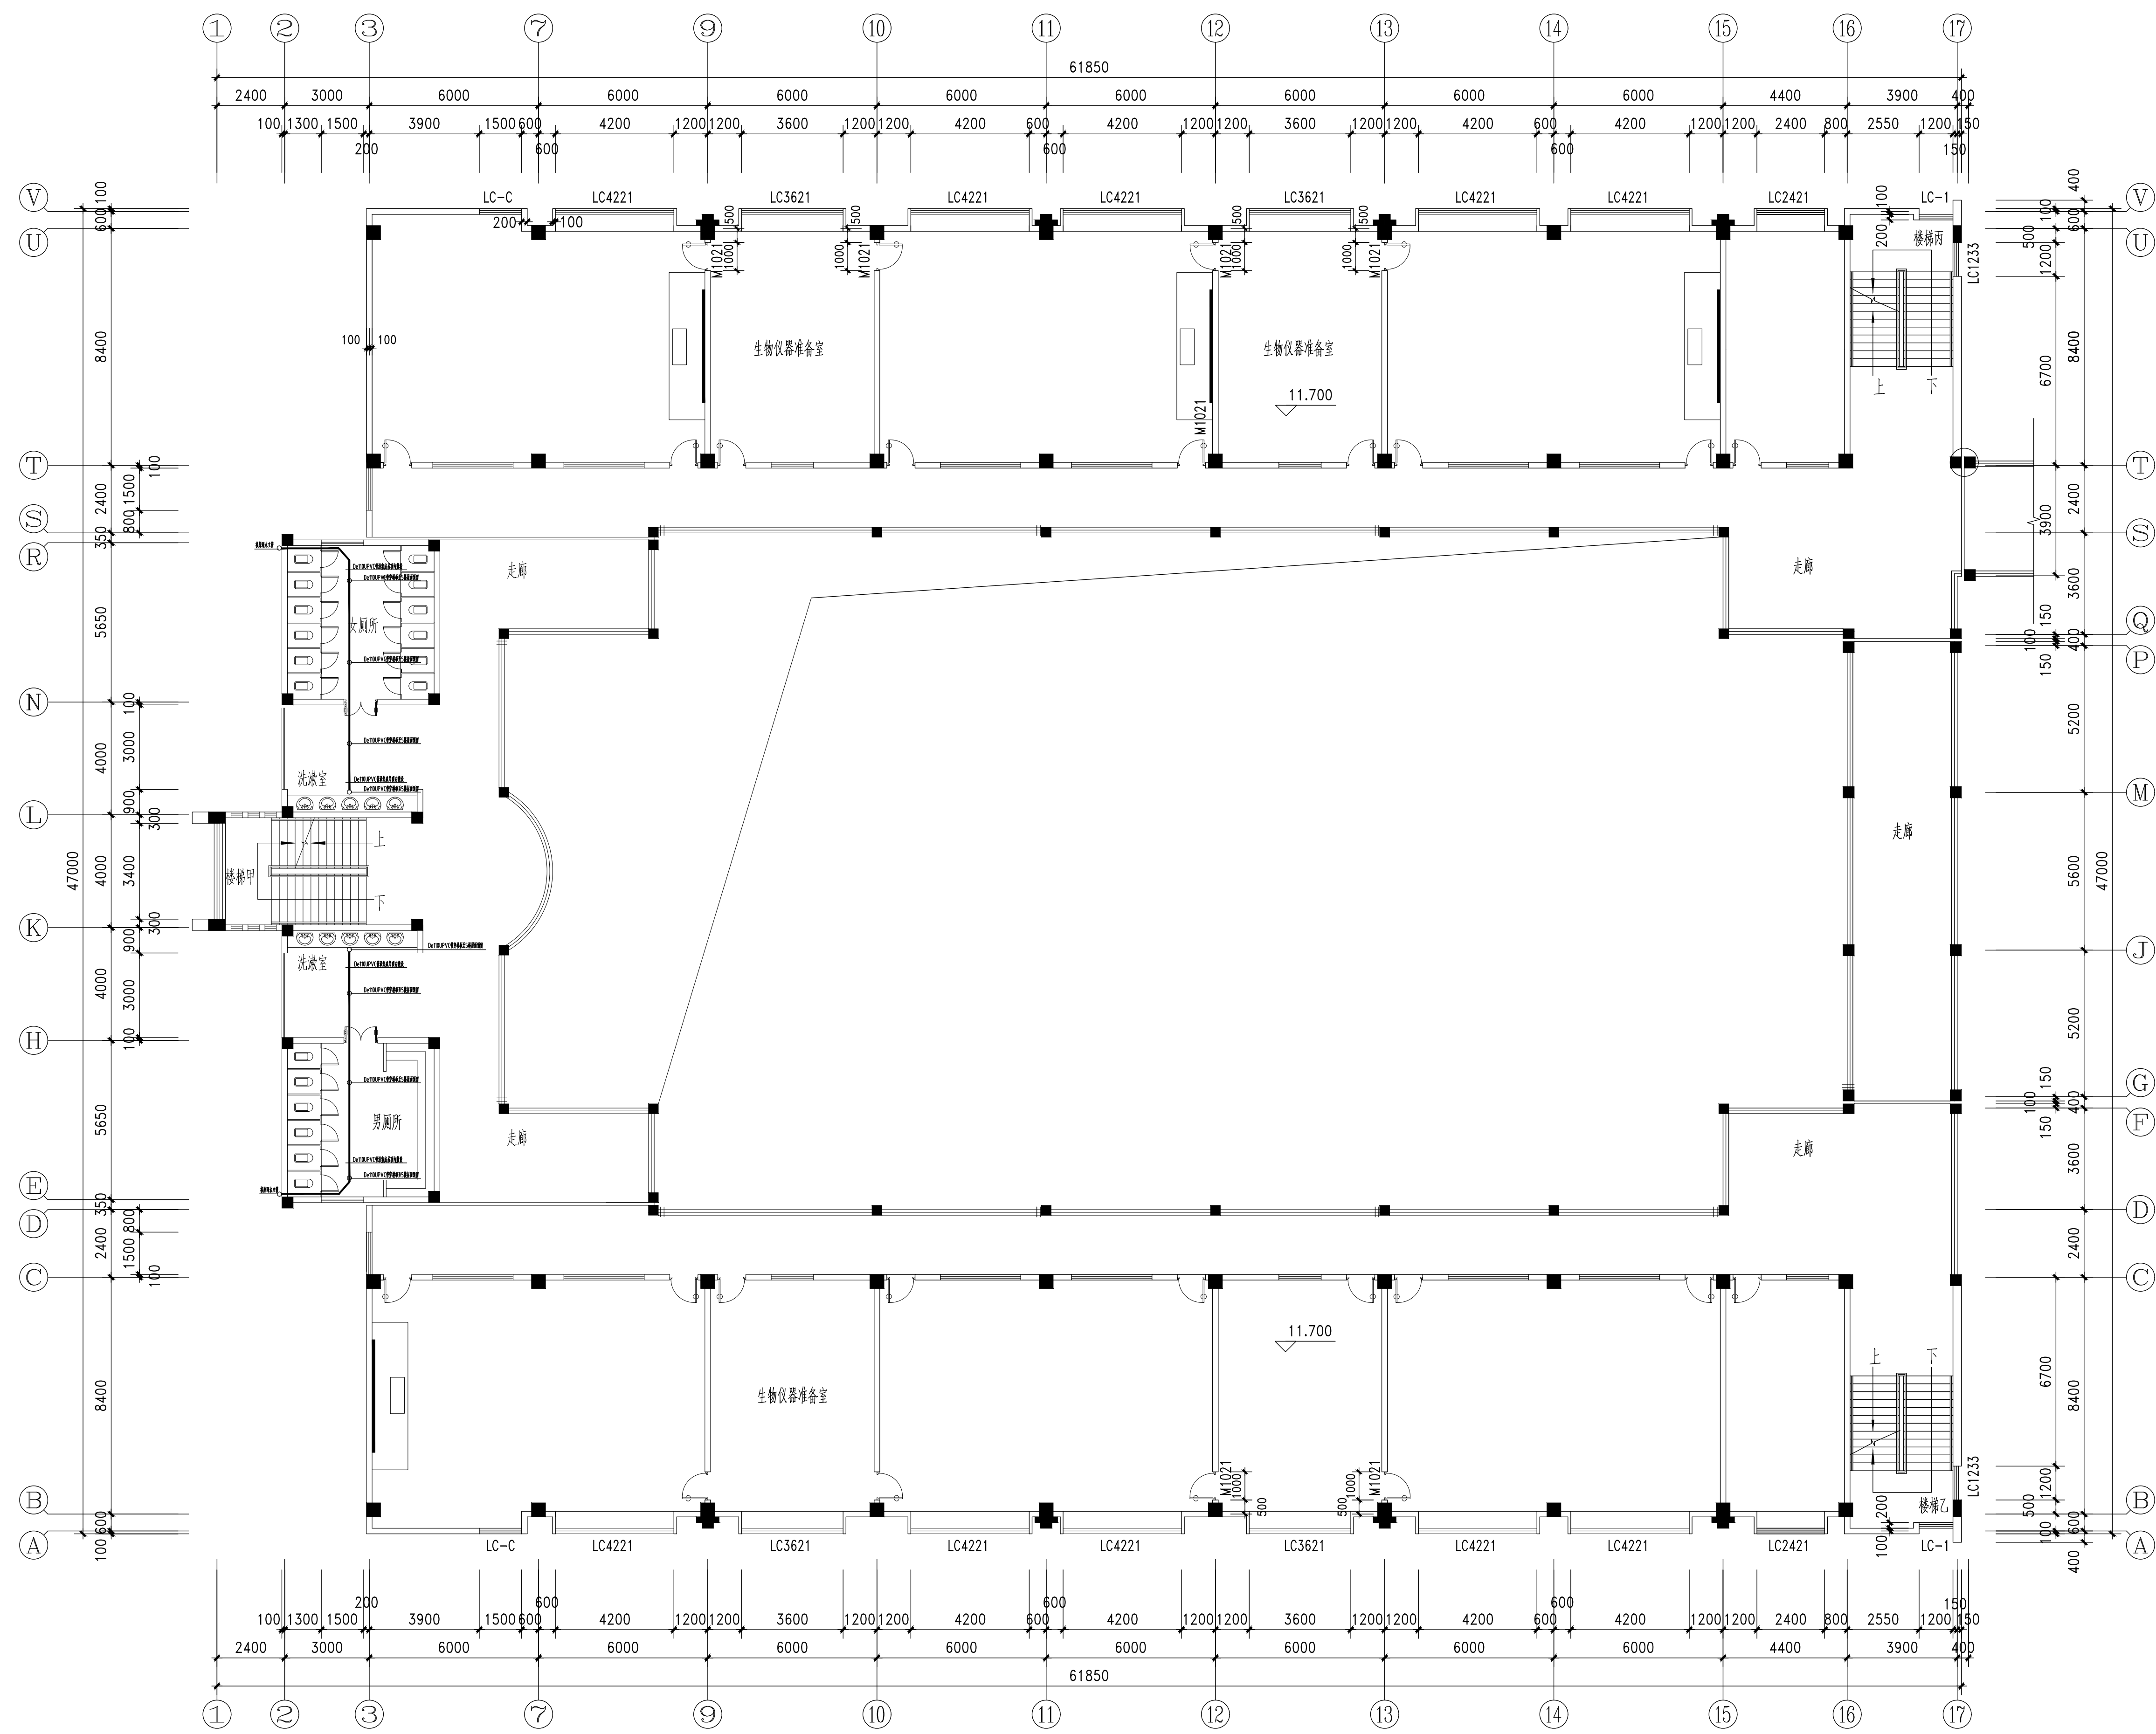

6号楼及10号楼四楼顶内敷设五楼排水2

1:125

二图未加盖出图专用章或工程师注册章与签名不符均为无效)

合 签		JOINTLY SIGN	
业 PART	签署 SIGNATURE	专 业 PART	签署 SIGNATURE
图 DRAWING		暖通 HVAC	
机 MACH		给排水 PLUMBING	
构 STRUCT		电 气 ELECT	

设计签署		DESIGN TEAM SIGN	
主 持 TITUL	陈艳春		
定 额 TITUL	杨月泉		
专业负责 TITUL	杨月泉		
专业负责 TITUL	杨月泉		
核 对 TITUL	杜飞鹏		
对 照 TITUL	顾晓元		
计 算 TITUL	顾莘汀		

建设单位	无锡市市北高级中学		
项目名称	无锡市市北高级中学教学楼五层增设公共厕所及校舍维修项目		
项目名称	6号楼及10号楼四楼顶内敷设五楼排水		
项目编号			
类别	水施	图号	01
图号	01	日期	2026.5



二图未加盖出图专用章或工程师注册章与签名不符均为无效)

设计签署 DESIGN TEAM SIGN


建设单位 UNIT	无锡市市北高级中学
--------------	-----------

工程名称 PROJECT	无锡市市北高级中学教学楼五层增设公共厕所及校舍维修项目
-----------------	-----------------------------

名 TITLE	6号楼及10号楼五楼排水点
------------	---------------

项目编号 PROJECT NO.	
---------------------	--

别 ING TYPE	水施	图 号 DRAWING NO.	01
次 REV.	01	日 期 DATE	2026.5

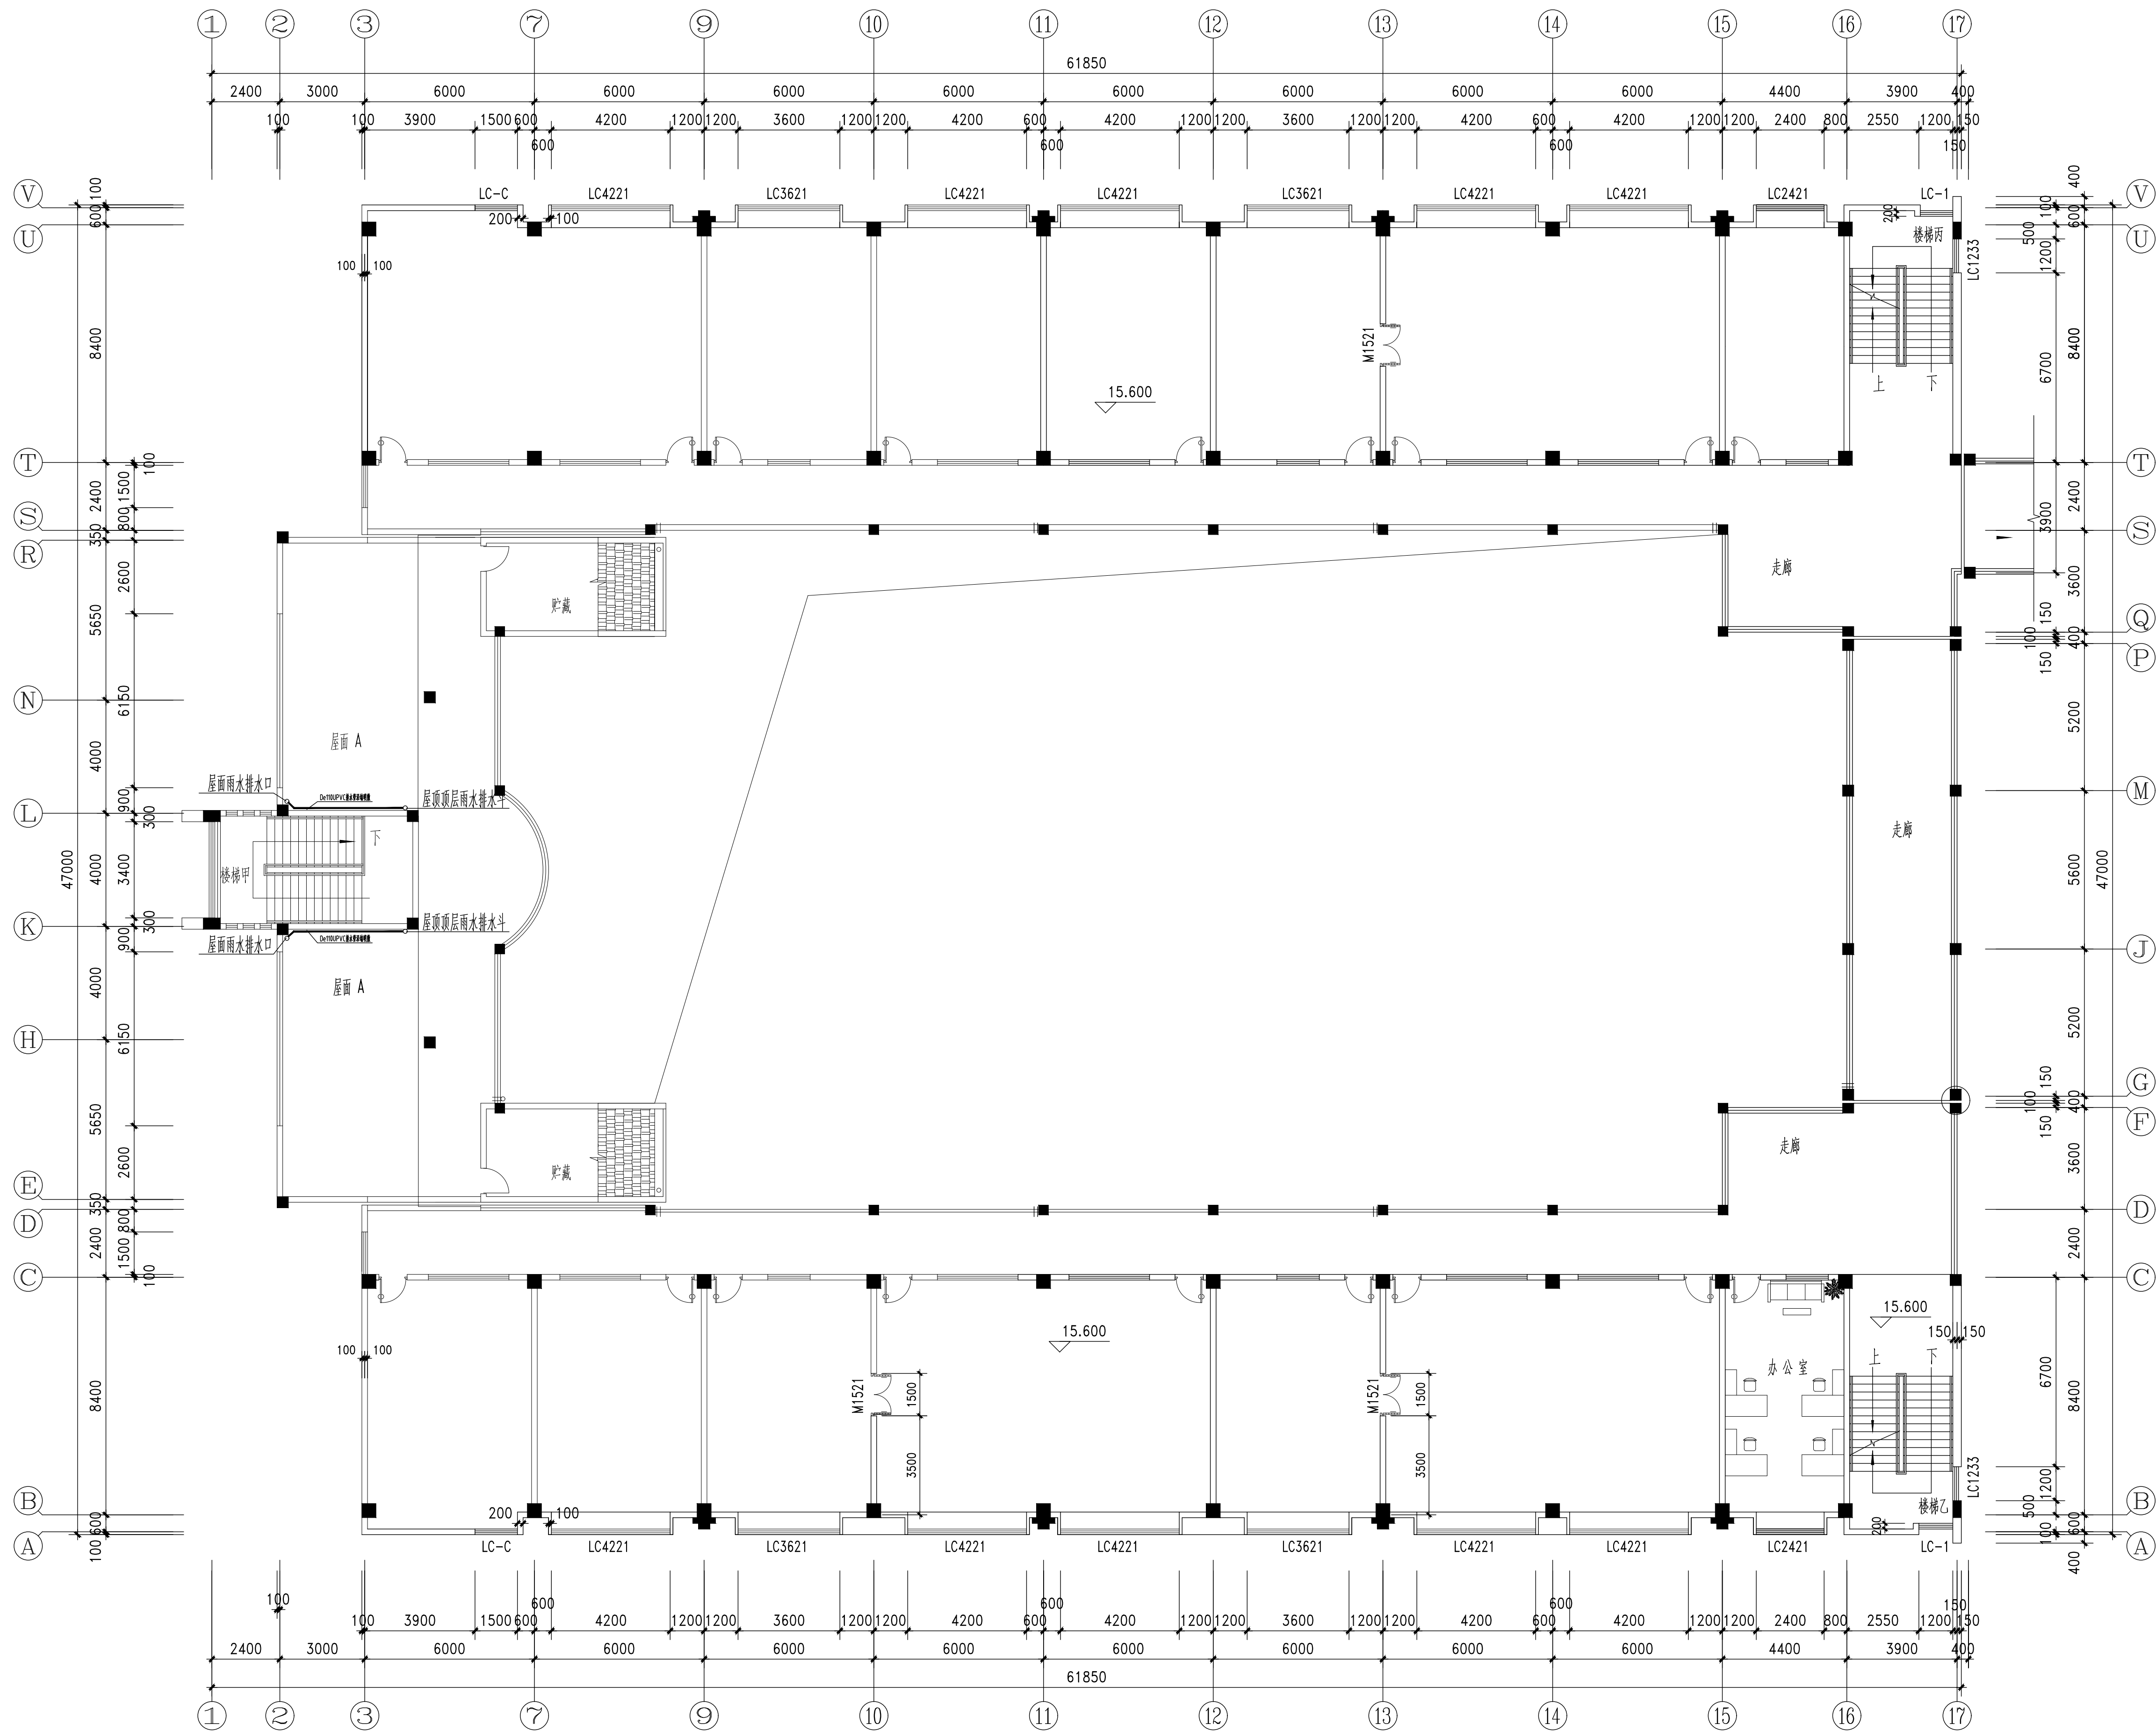

5号楼五楼雨水

1:125

出图专用章
Issue

(本图未加盖出图专用章或工程注册章与签字均视为无效)

会 签 JOINTLY SIGN			
专业 PART	签署 SIGNATURE	专业 PART	签署 SIGNATURE
总图 TOTAL		暖通 HVAC	
建筑 ARCH		给排水 PLUMBING	
结构 STRUCT		电气 ELECT	

设计签署 DESIGN TEAM SIGN			
批准 APPROVED	陈艳春		
审定 APPROVED	杨月泉		
项目负责人 PROJECT MANAGER	杨月泉		
专业负责 SPECIALIST	杨月泉		
审核 CHECKED	杜飞鹏		
校对 CHECKED	顾晓元		
设计 DESIGNED	顾平汀		


建设单位 CLIENT	无锡市市北高级中学		
工程名称 PROJECT	无锡市市北高级中学教学楼五层增设公共厕所及校舍维修项目		
图名 TITLE	5号楼五楼雨水		
设计编号 PROJECT NO.			
图例 DRAWING TYPE	水施	图号 DRAWING NO.	01
版次 REV.	01	日期 DATE	2026.5

(本图未加盖出图专用章或工程注册章与签字不符均为无效)

会 签 JOINTLY SIGN			
专业 PART	签署 SIGNATURE	专业 PART	签署 SIGNATURE
总 图 TOTAL		暖 通 HVAC	
建 筑 ARCH		给 水 水 PLUMBING	
结 构 STRUCT		电 气 ELECT	


设计签署 DESIGN TEAM SIGN			
批 准 APPROVED	陈艳春		
审 定 APPROVED	杨月泉		
项目负责 PROJECT LEADER	杨月泉		
专业负责 SPECIALIST	杨月泉		
审 核 CHECKED	杜飞鹏		
校 对 CHECKED	顾晓元		
设 计 DESIGNED	顾平汀		

建设单位 CLIENT	无锡市市北高级中学		
工程名称 PROJECT	无锡市市北高级中学教学楼五层增设公共厕所及校舍维修项目		
图 名 TITLE	5号楼四楼给水		
设计编号 PROJECT NO.			
图 别 DRAWING TYPE	水施	图 号 DRAWING NO.	01
版 次 REV.	01	日 期 DATE	2020.5

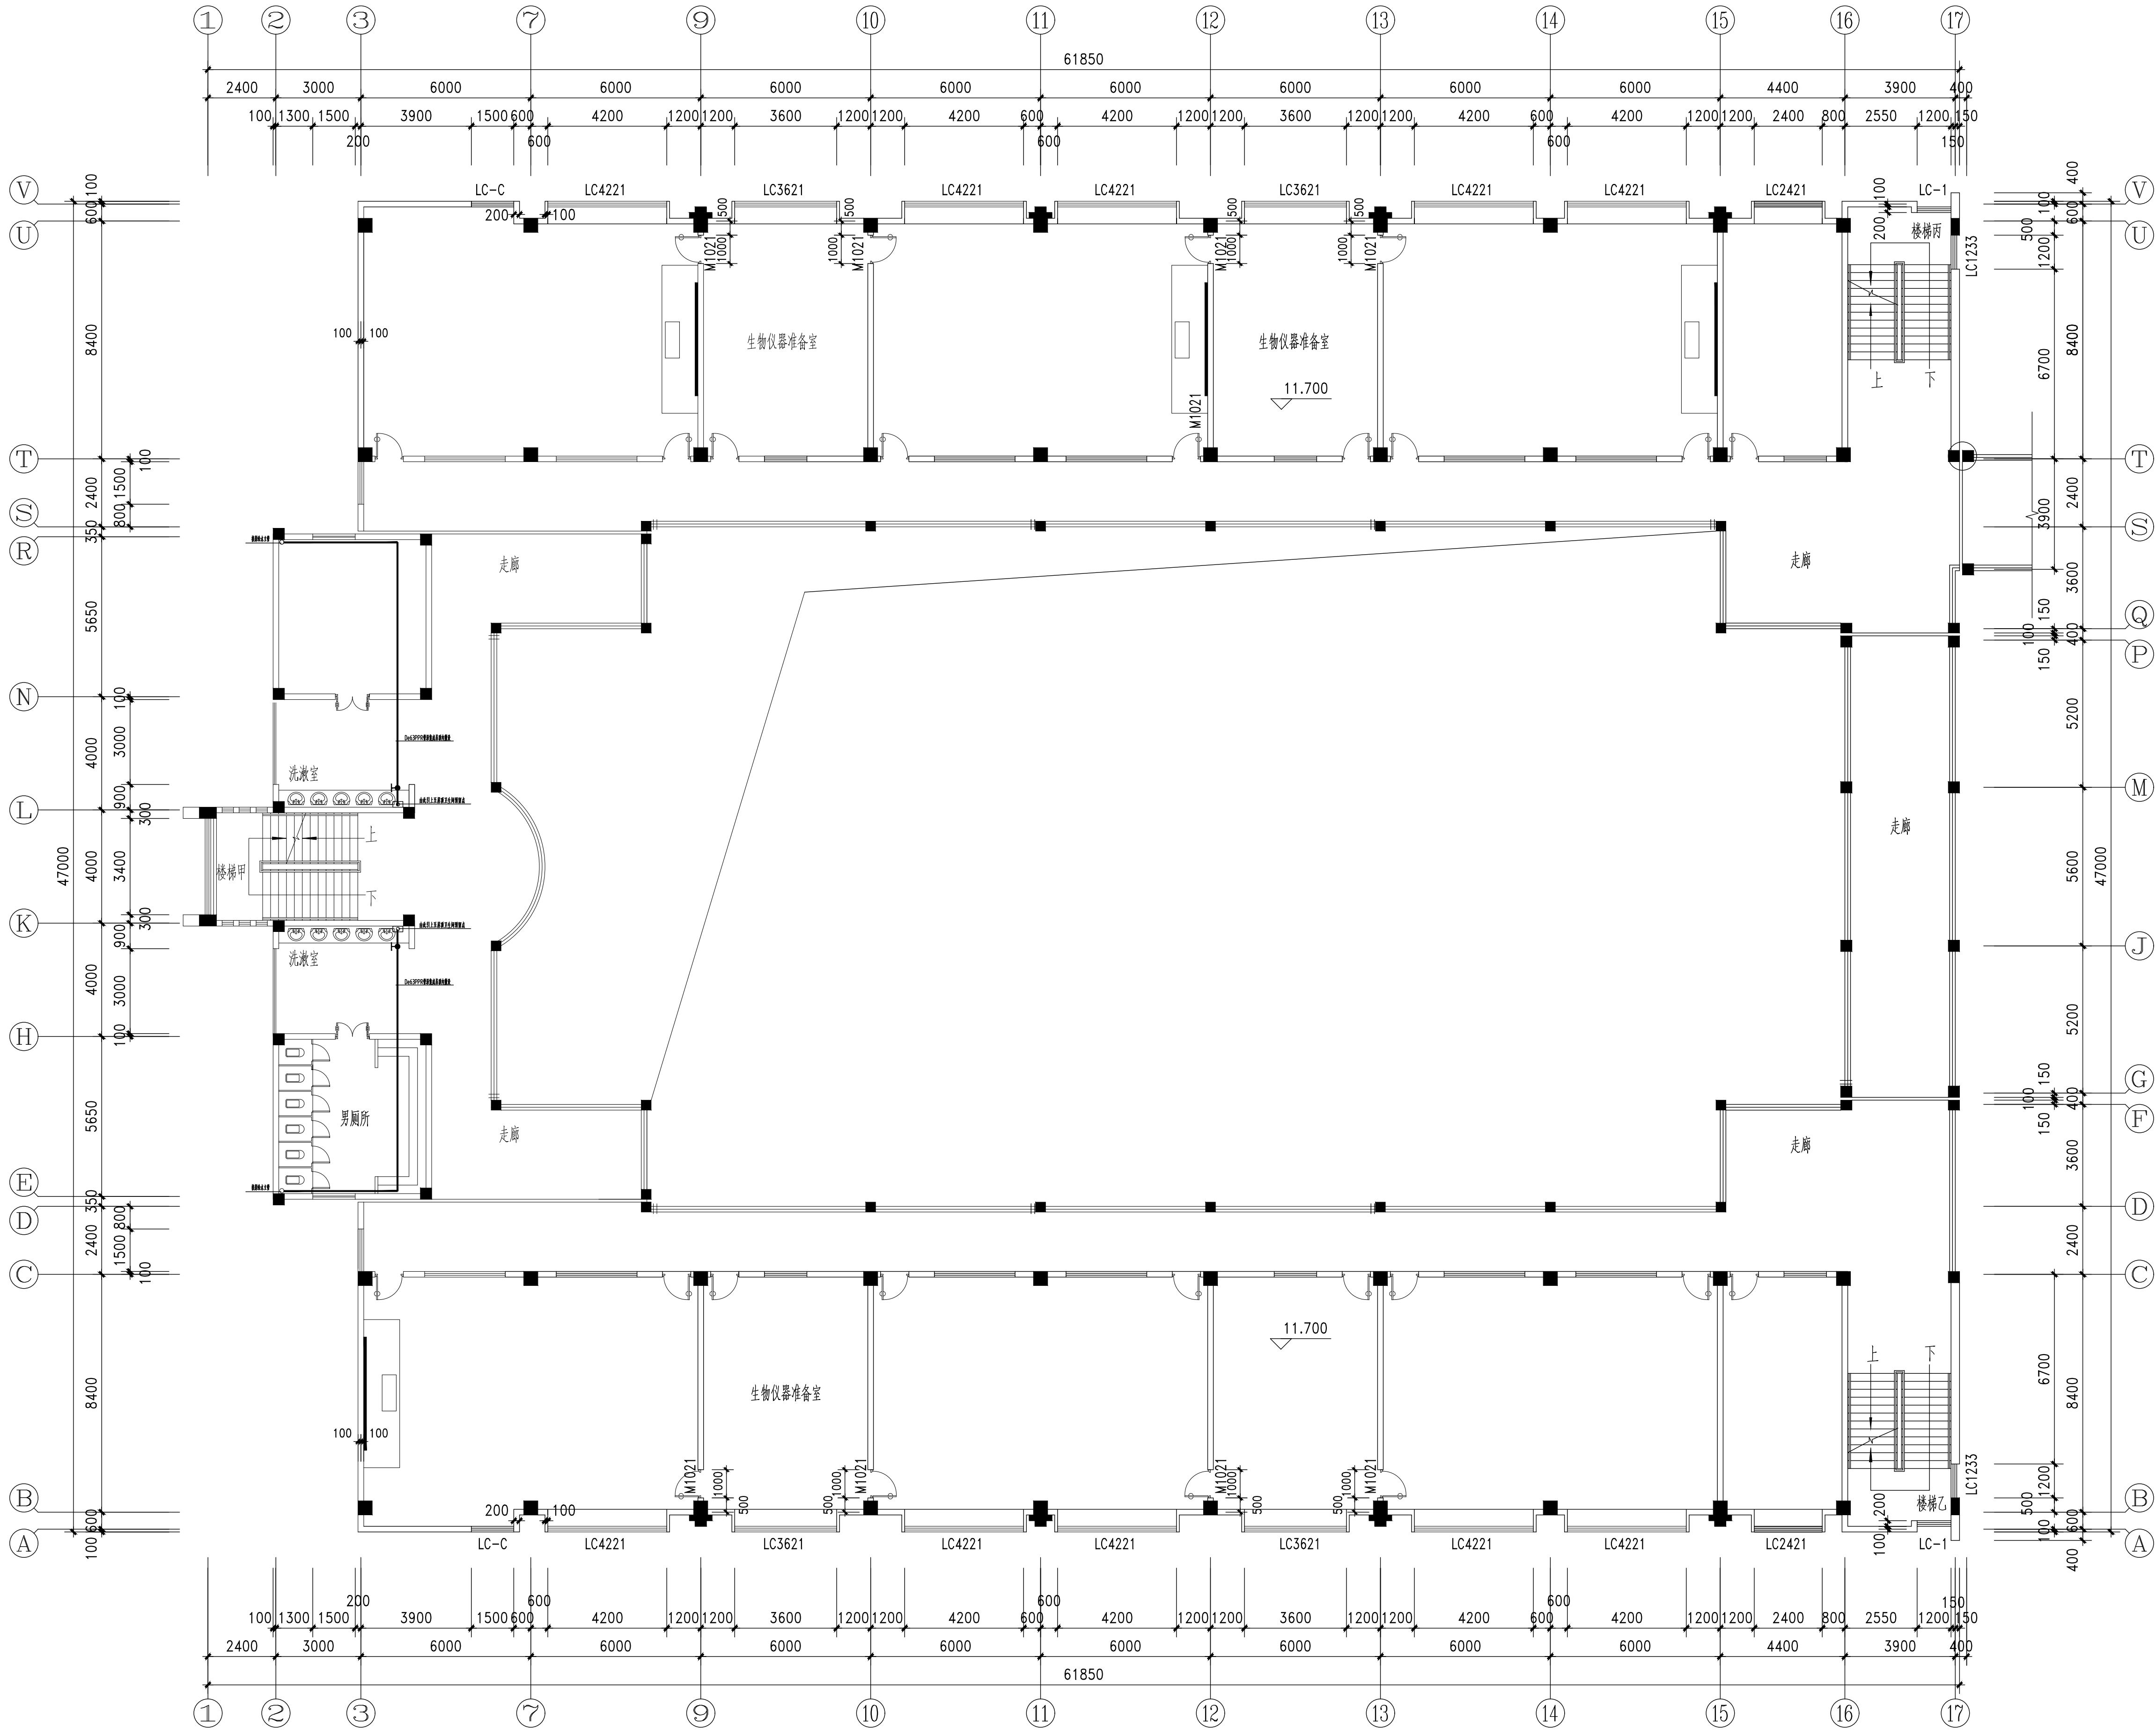

5号楼四楼给水

1:125

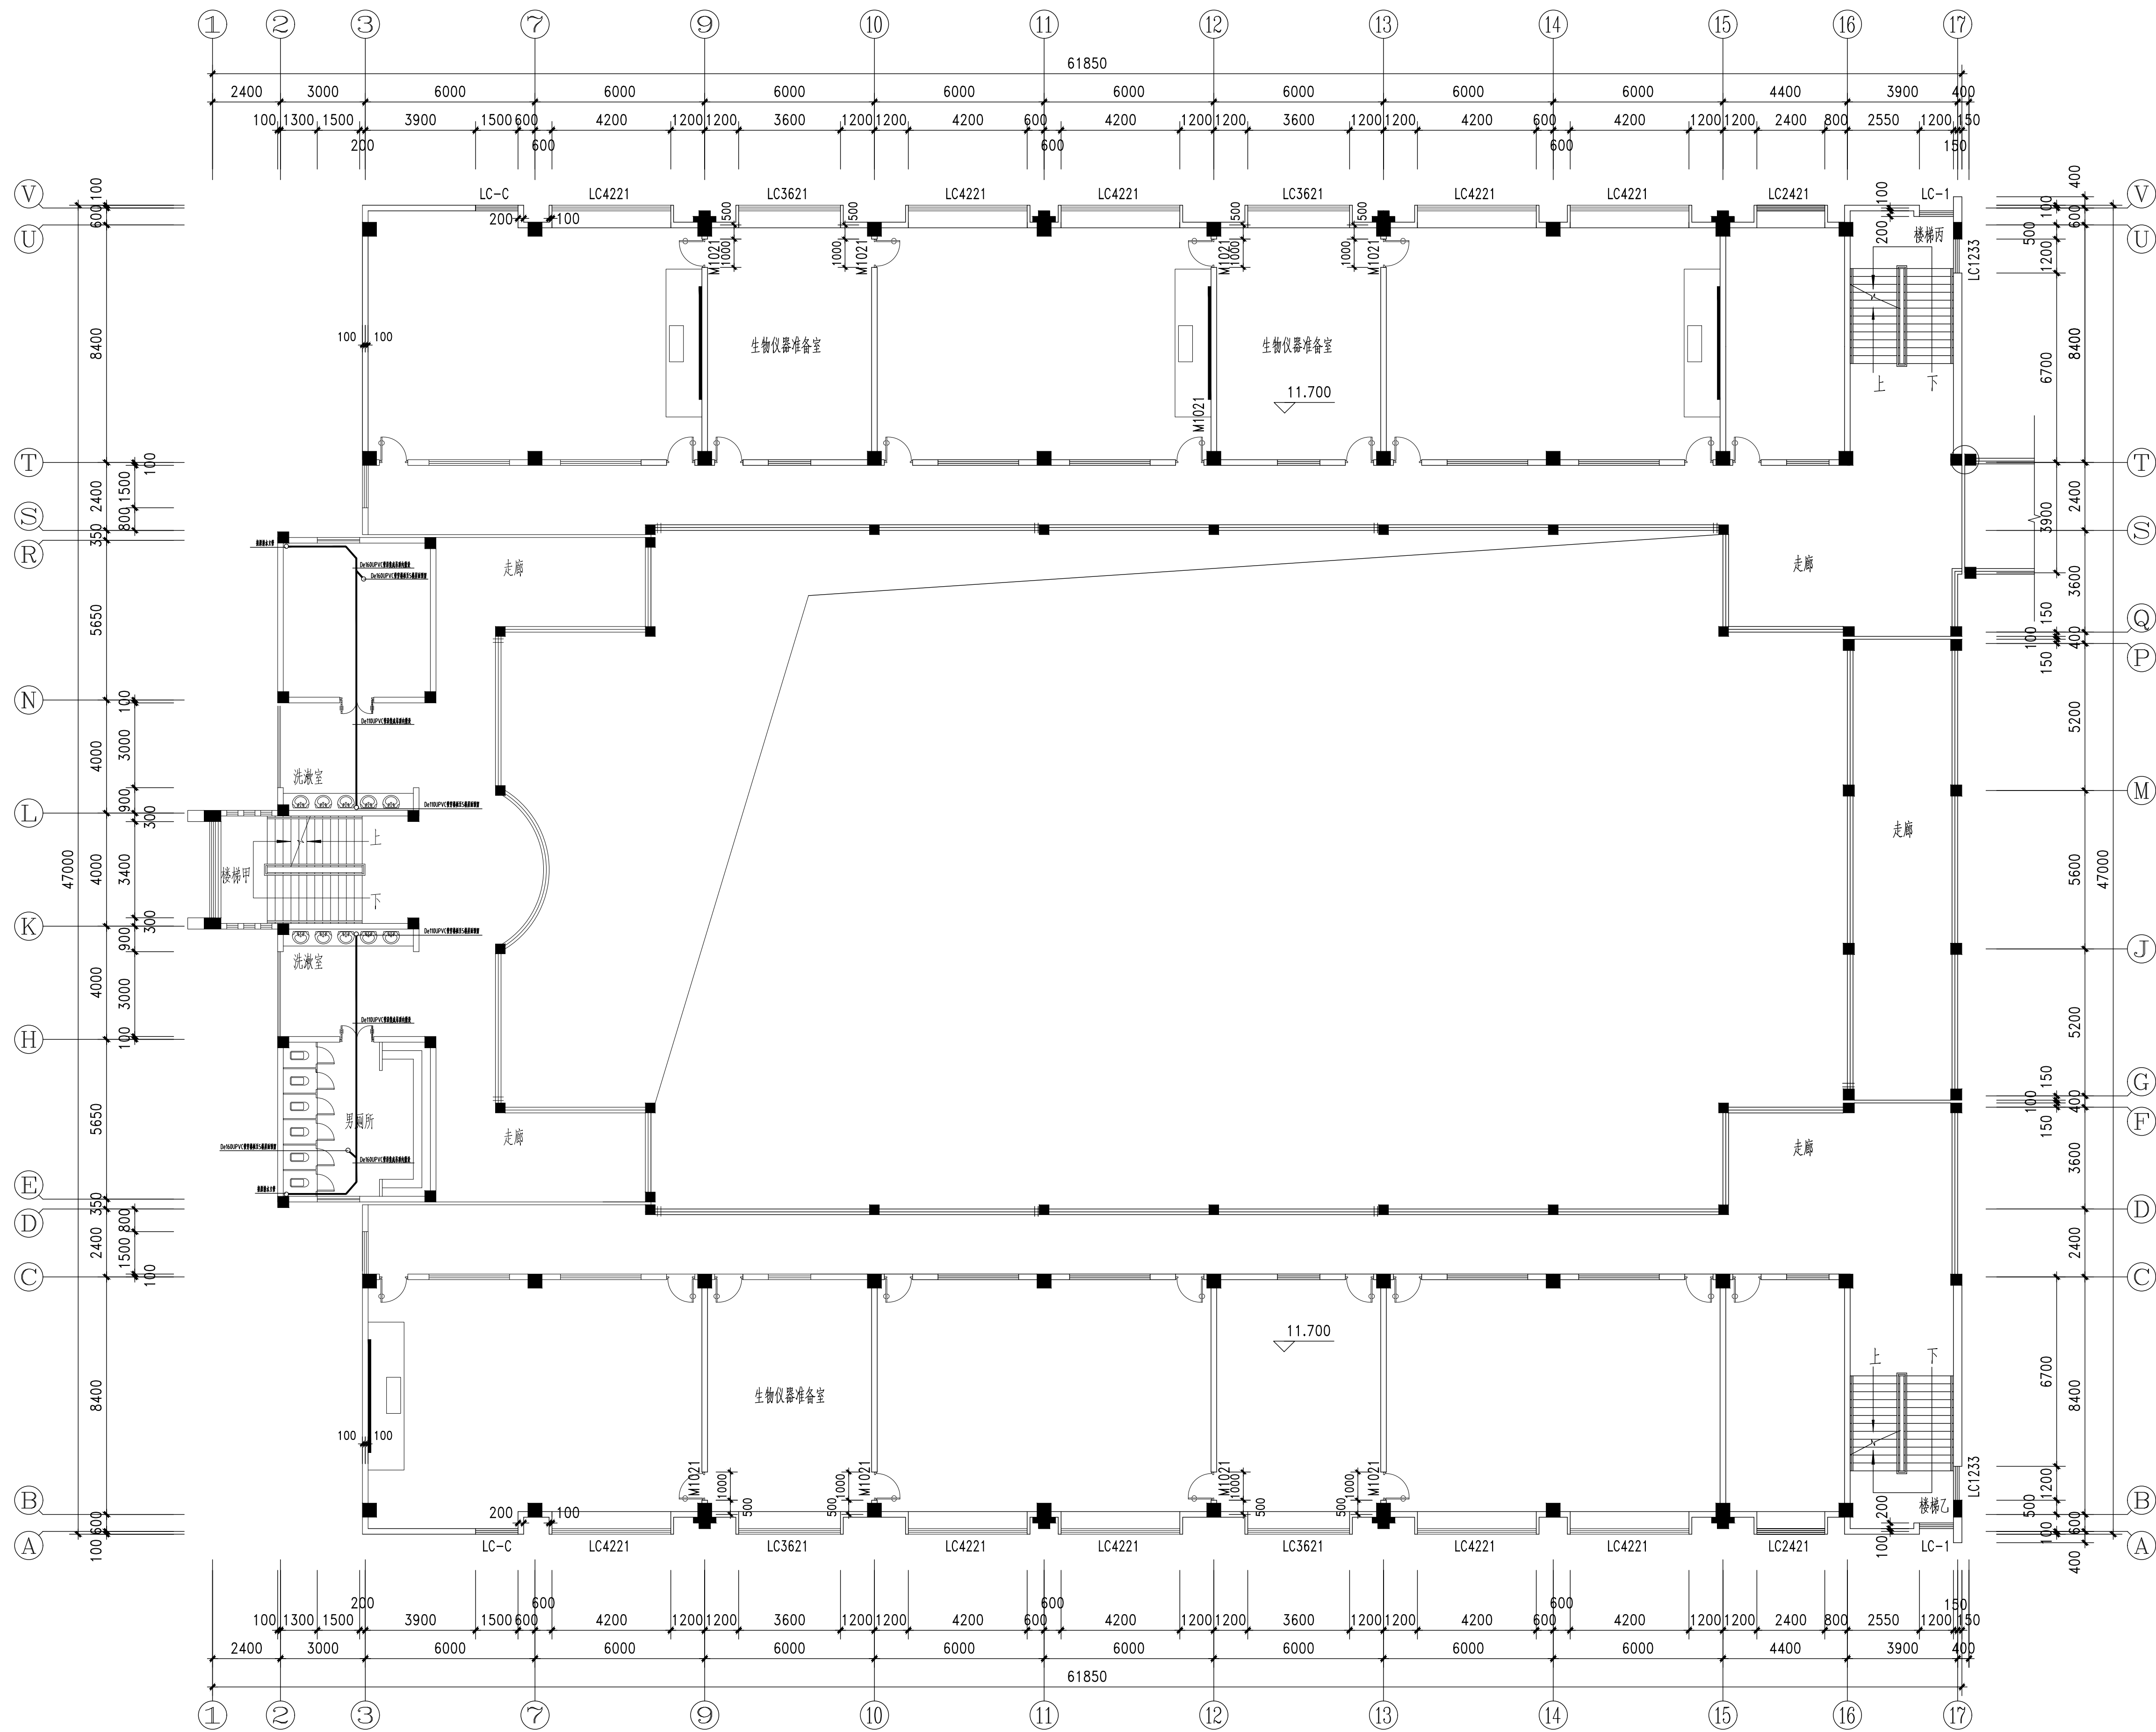

5号楼四楼顶内敷设五楼排水1

1:125

无锡市城市设计院
有限责任公司

WUXI URBAN DESIGN INSTITUTE
LIABILITY CO., LTD

国家建筑行业(建筑工程)甲级
证书编号:A132012746
城乡规划编制资质乙级
证书编号:[苏]城规编第(142001)

注册师印章
Certified Engineer

出图专用章
Issue

(本图未加盖出图专用章或工程注册章与签字不符均为无效)

会 签			
专业	签署	专业	签署
PART	SIGNATURE	PART	SIGNATURE
总图		暖通	
TOTAL		PLAC	
建筑		给排水	
ARCH		PLUMBING	
结构		电气	
STRUCT		ELECT	

设计签署	
批准	审核
APPROVED	REVIEWED
杨月泉	
项目负责	
PROJECT MANAGER	
专业负责	
SPECIALIST	
审核	
CHECKED	
校对	
CORRECTED	
设计	
DESIGNED	


建设单位	CLIENT
无锡市北高级中学	

工程名称	PROJECT
无锡市北高级中学教学楼五层增设公共厕所及校舍维修项目	

图名	TITLE
5号楼四楼顶内敷设五楼排水1	

设计编号	PROJECT NO.

图别	图号	版次	日期
DRAWING TYPE	DRAWING NO.	REV	DATE
水施		01	2026.5

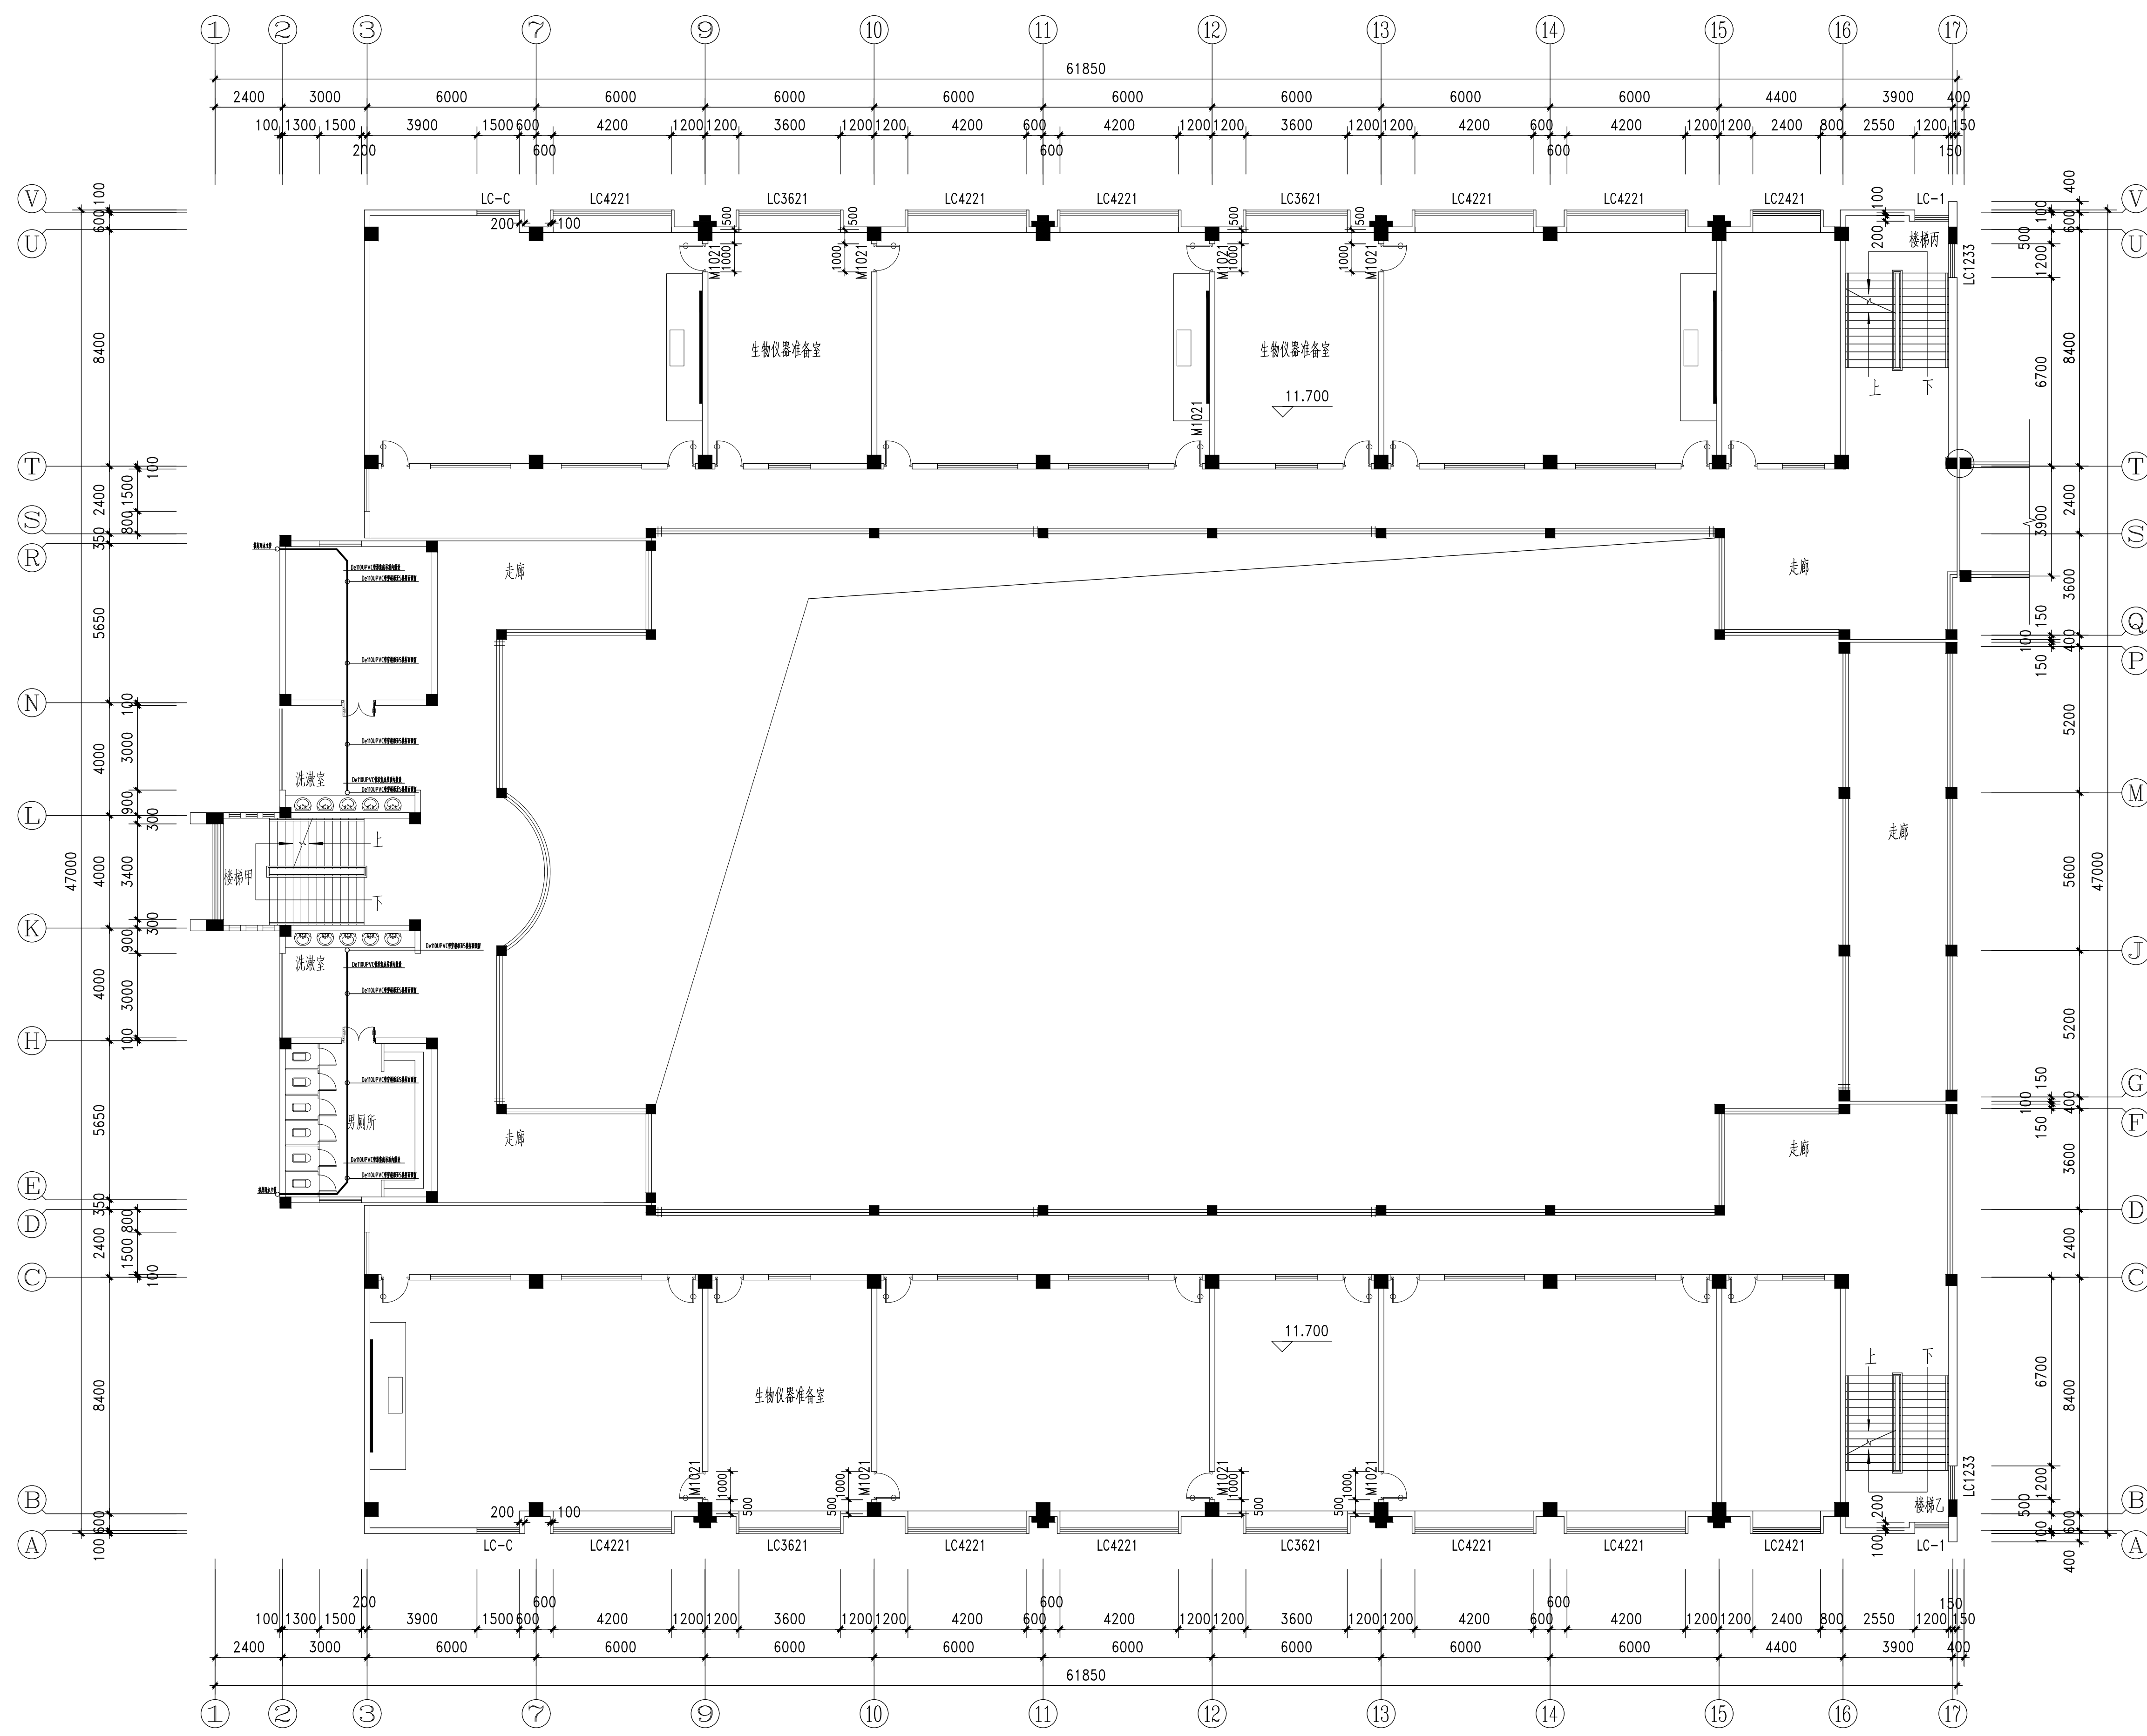

5号楼四楼顶内敷设五楼排水2

1:125

无锡市城市设计院
有限责任公司

WUXI URBAN DESIGN INSTITUTE
LIABILITY CO., LTD

国家建筑行业(建筑工程)甲级
证书编号:A132012746
城乡规划编制资质乙级
证书编号:[苏]城规编第(142001)

注册师用章
Certified Engineer

出图专用章
Issue

(本图未加盖出图专用章或工程图注册章与签字不符均为无效)

会签

专业	签署	专业	签署
PART	SIGNATURE	PART	SIGNATURE
总图		暖通	
建筑		给排水	
结构		电气	

设计签署

批准	陈艳春	
审定	杨月泉	
项目负责	杨月泉	
专业负责	杨月泉	
审核	杜飞鹏	
校对	顾晓元	
设计	顾平汀	

建设单位

无锡市市北高级中学

工程名称

无锡市市北高级中学教学楼五层增设公共厕所及校舍维修项目

图名

5号楼四楼顶内敷设五楼排水2

设计编号

PROJECT NO.

图别

水施

图号

01

版次

01

日期


2020.5

(本图未加盖出图专用章或工程图章者均无效)

会 签 JOINTLY SIGN			
专业 PART	签署 SIGNATURE	专业 PART	签署 SIGNATURE
总图 TOTAL		暖通 HVAC	
建筑 ARCH		给排水 PLUMBING	
结构 STRUCT		电气 ELECT	

设计签署 DESIGN TEAM SIGN			
批准 APPROVED	陈艳春		
审定 APPROVED	杨月泉		
项目负责人 PROJECT MGR	杨月泉		
专业负责 DESIGN	杨月泉		
审核 CHECKED	杜飞鹏		
校对 CHECKED	顾晓元		
设计 DESIGNED	顾平汀		

建设单位 CLIENT	无锡市市北高级中学		
工程名称 PROJECT	无锡市市北高级中学教学楼五层增设公共厕所及校舍维修项目		
图名 TITLE	5号楼五楼排水点		
设计编号 PROJECT NO.			
图别 DRAWING TYPE	水施	图号 DRAWING NO.	01
版次 REV	01	日期 DATE	2020.5

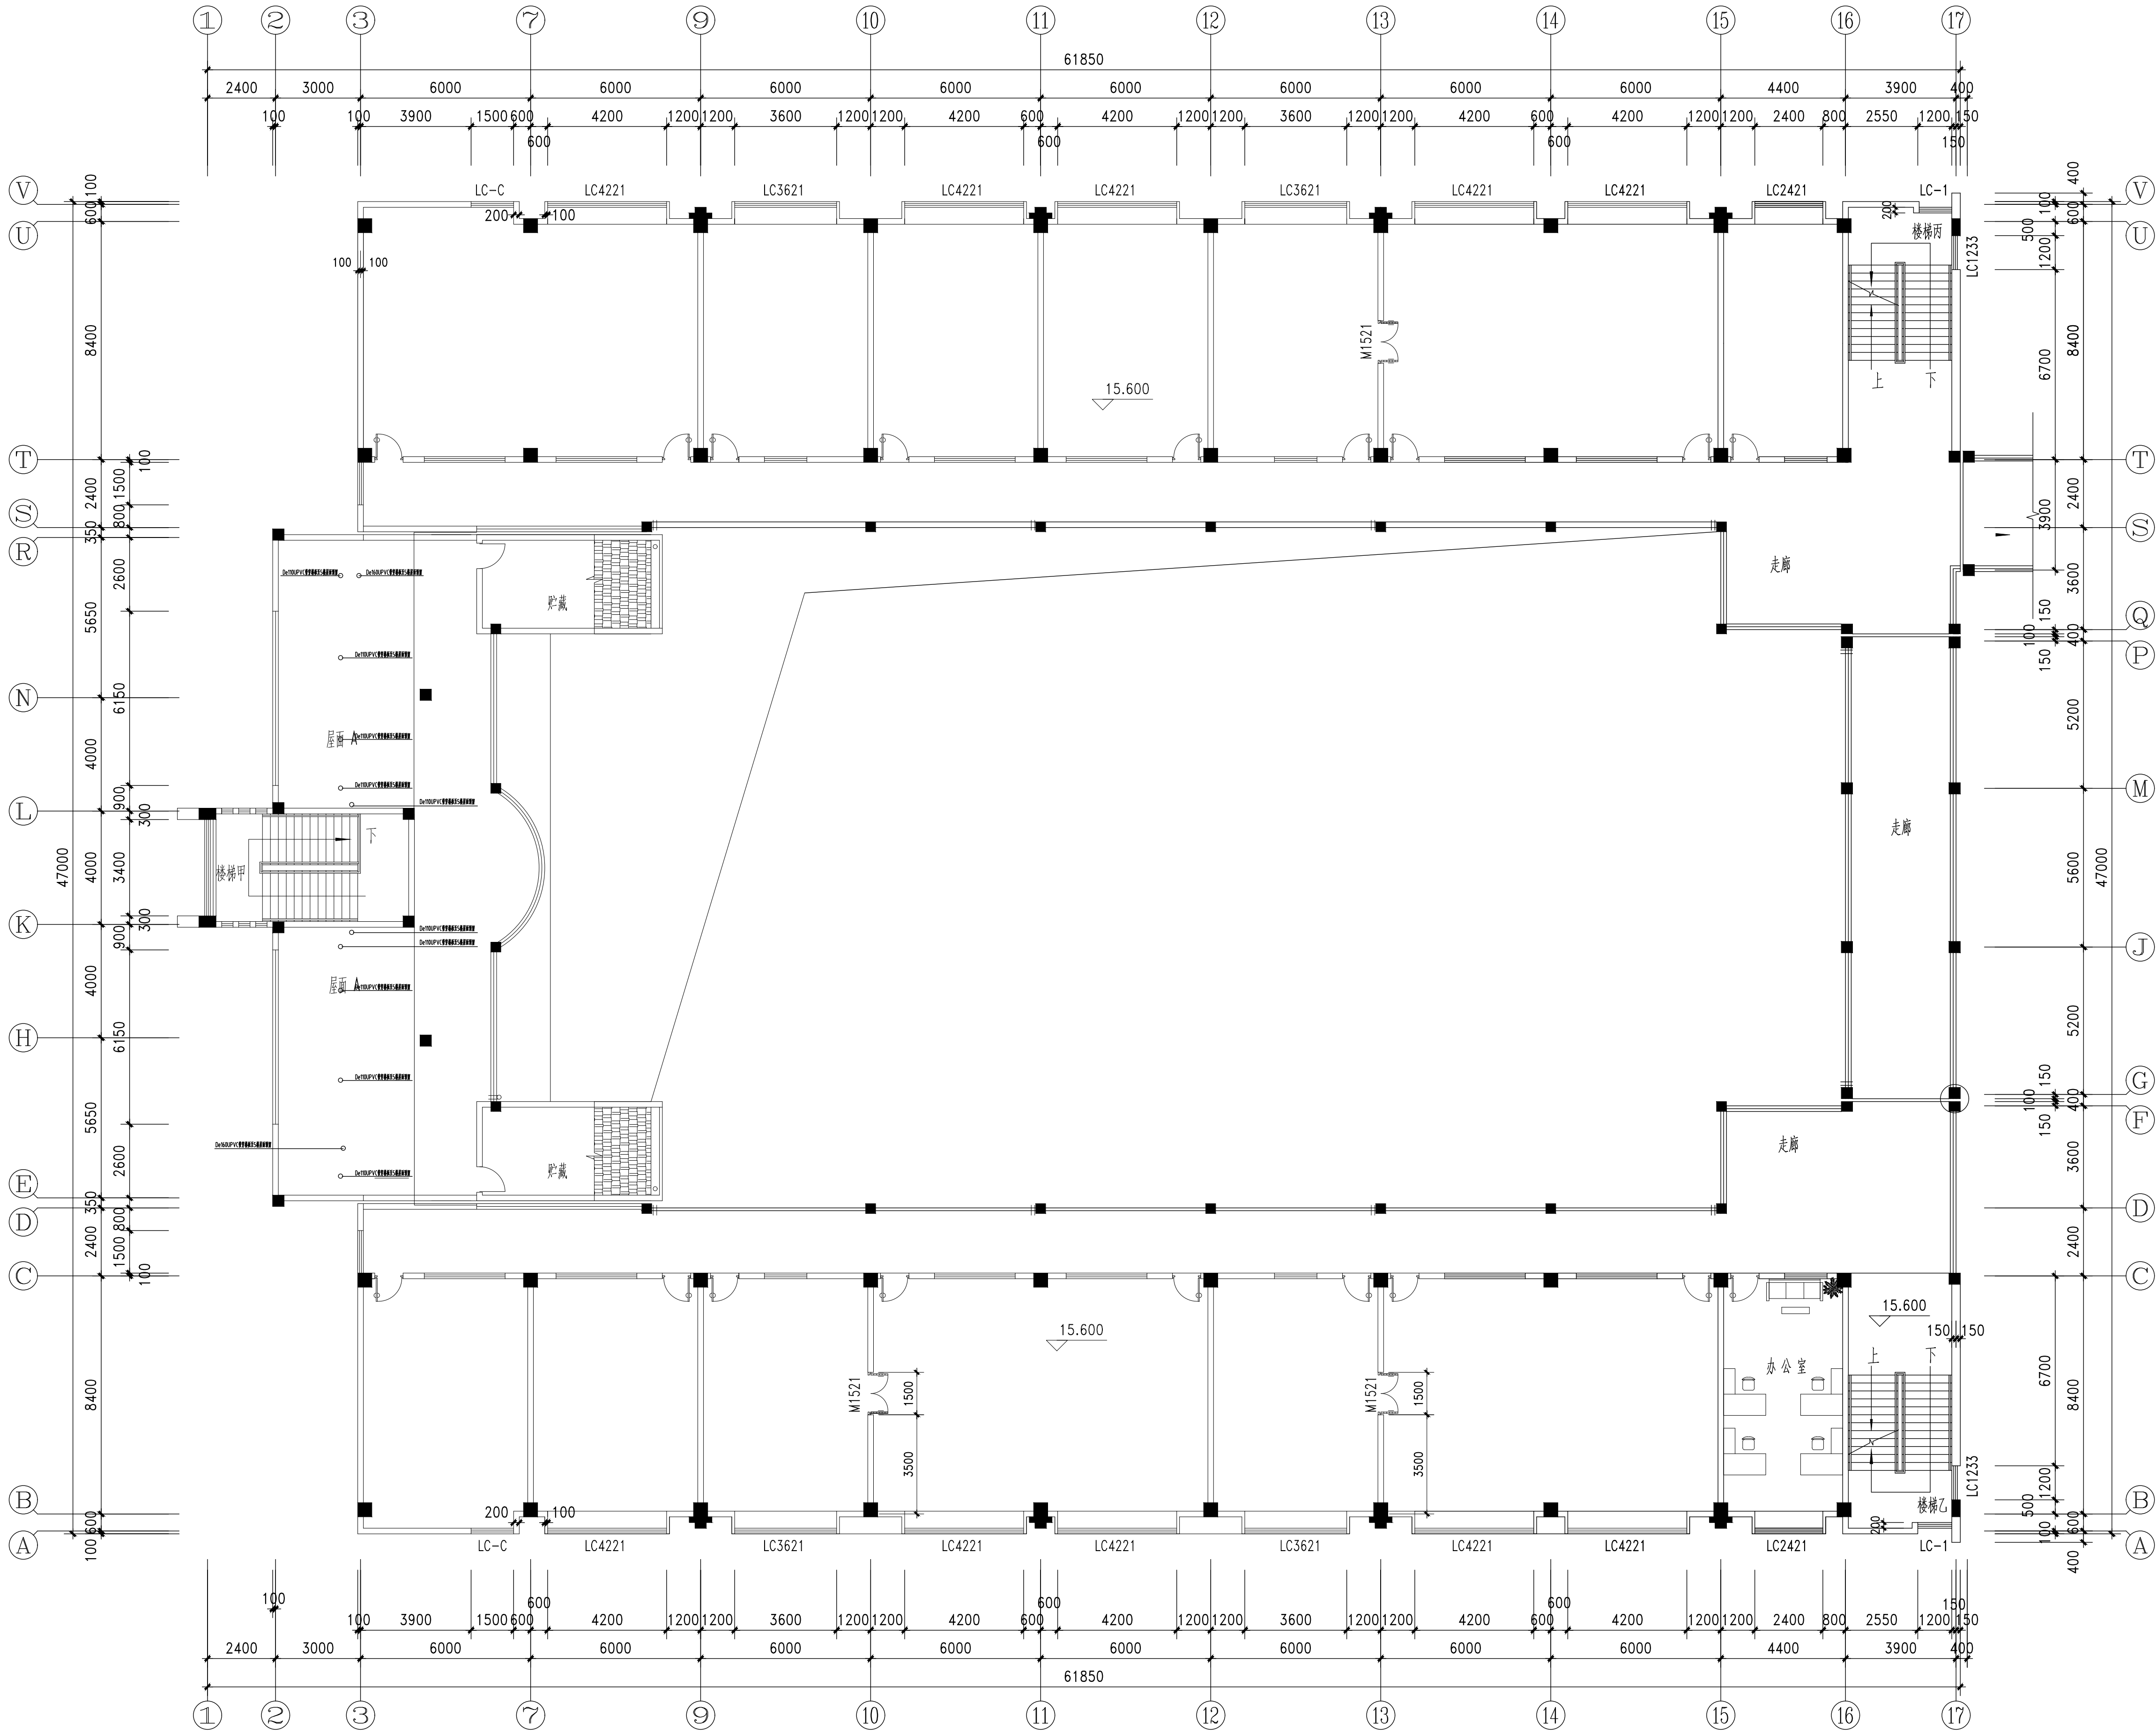

5号楼五楼排水点

1:125