


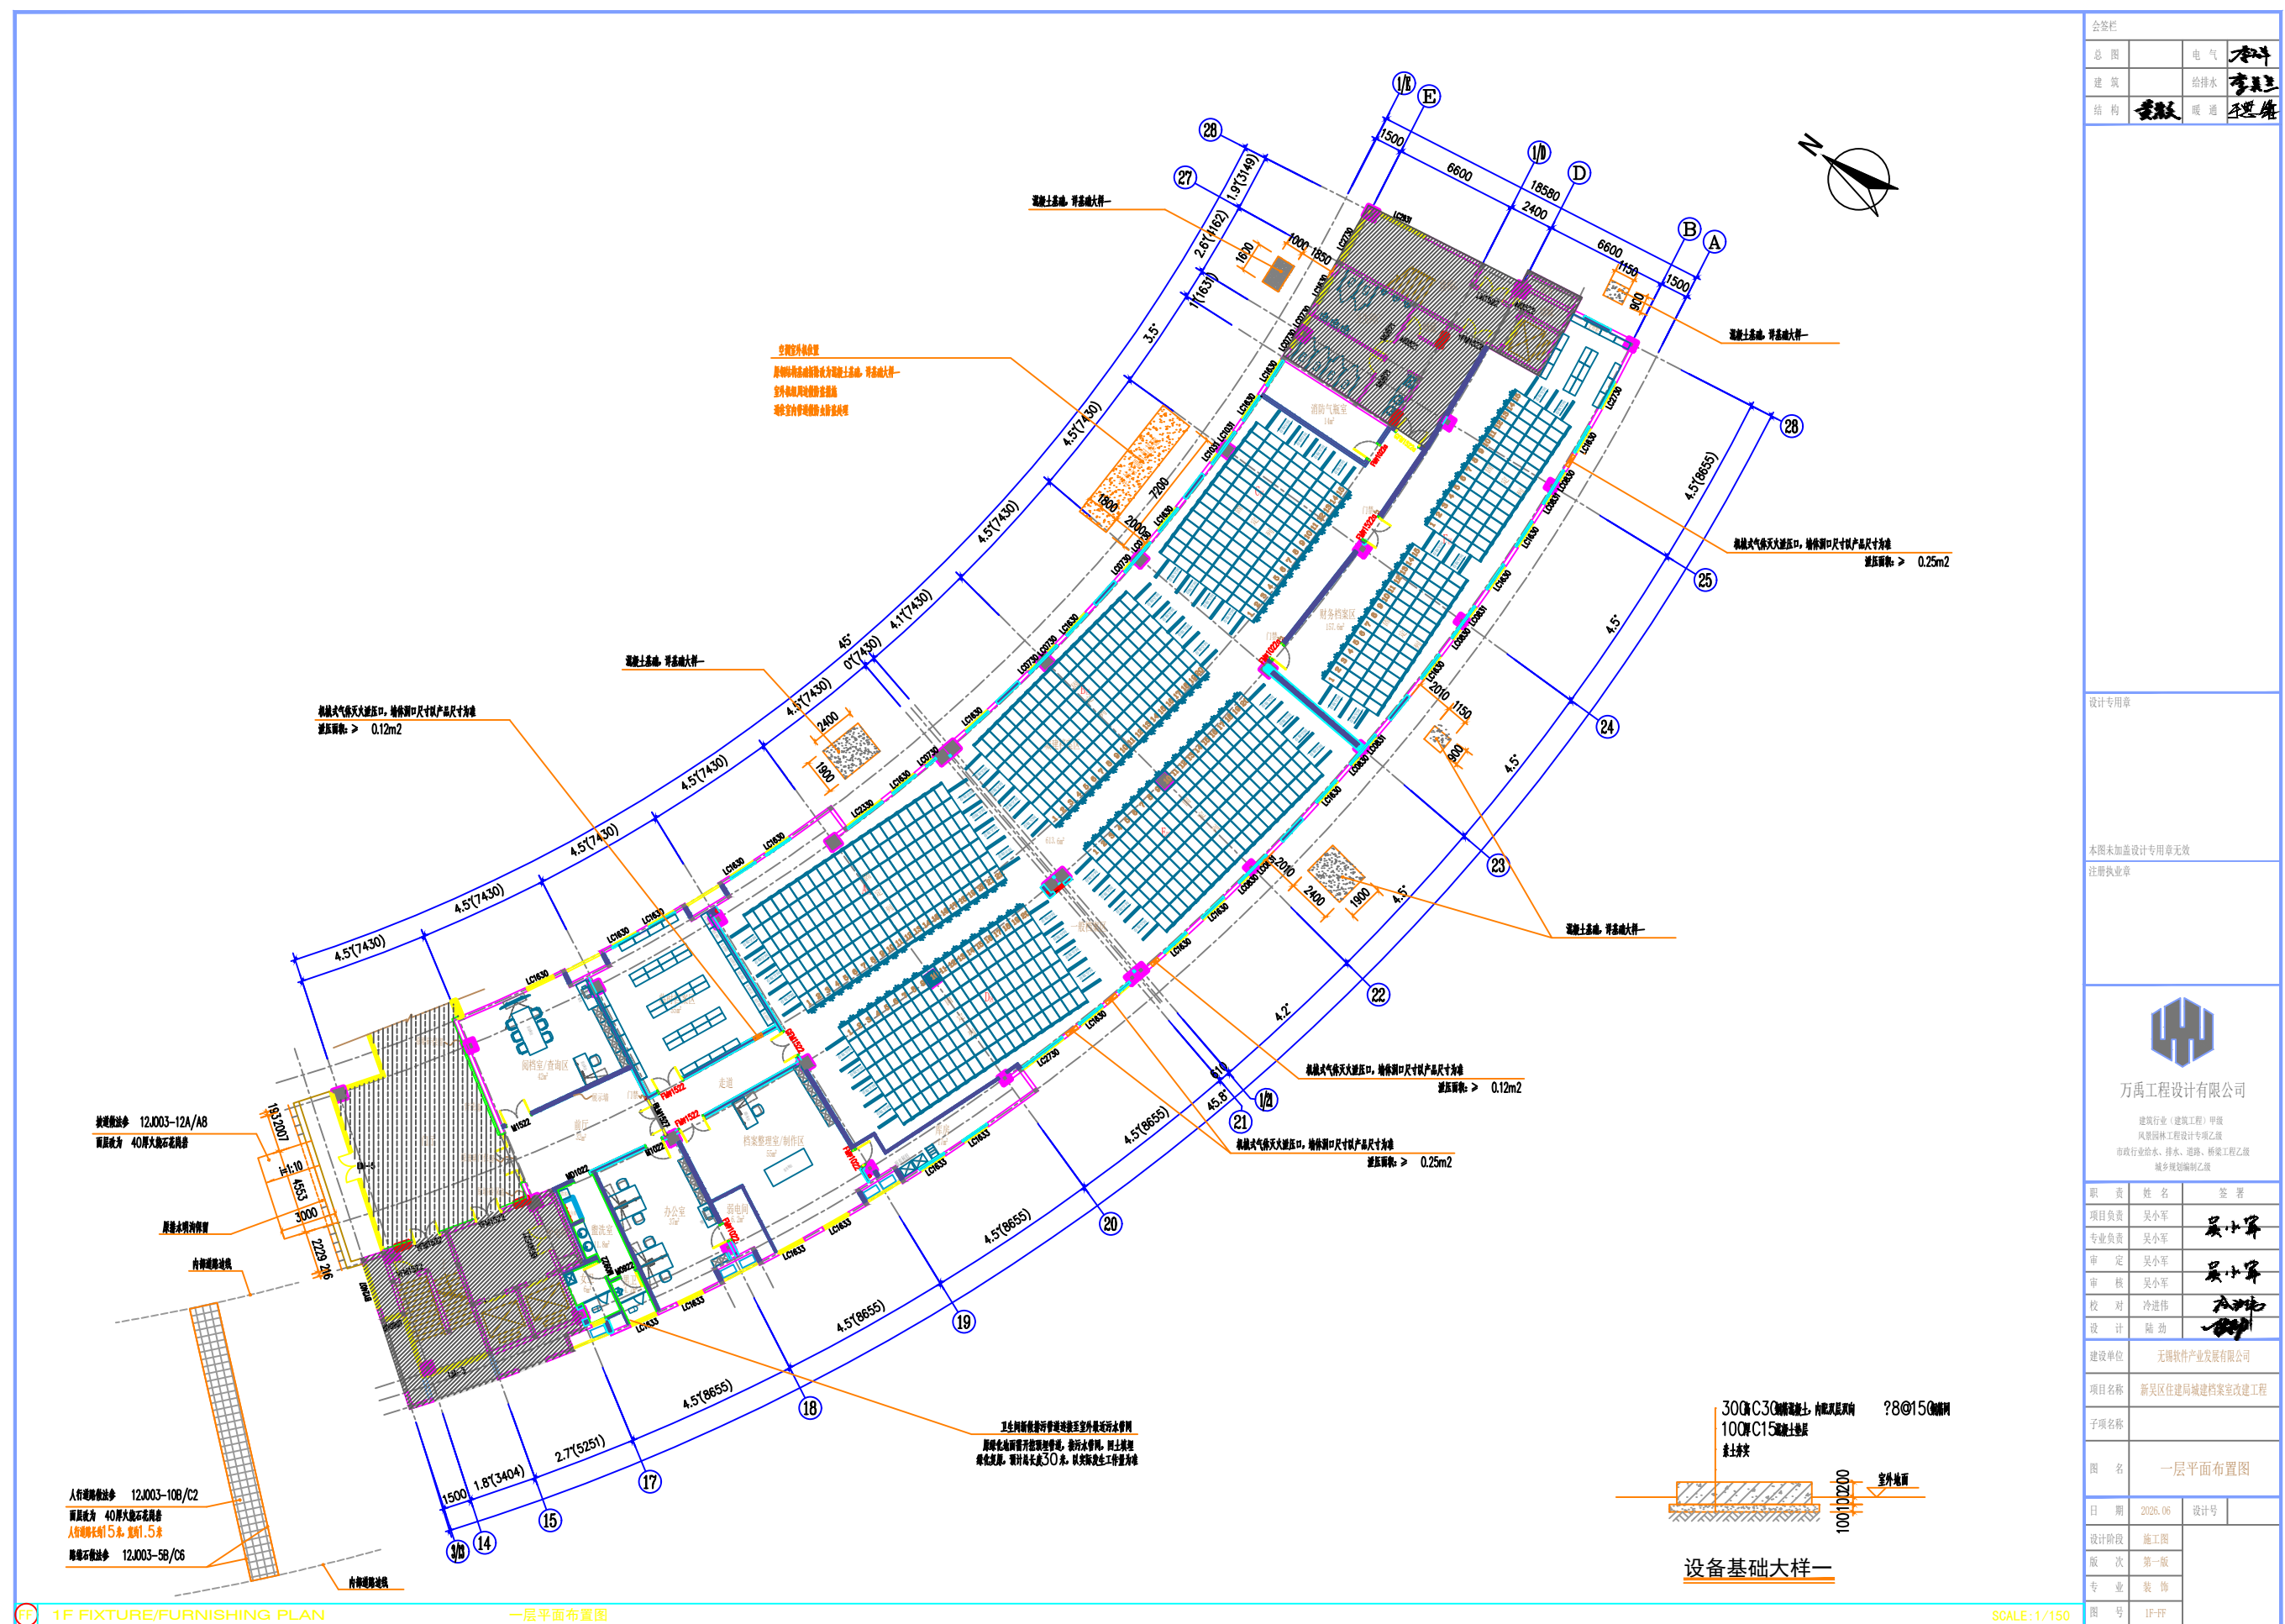

会签栏			
总 图		电 气	李科
建 筑		给排水	李美杰
结 构	董毅	暖 通	李思维

设计专用章

本图未加盖设计专用章无效
注册执业章



万禹工程设计有限公司

建筑行业（建筑工程）甲级
风景园林工程设计专项乙级
市政行业给水、排水、道路、桥梁工程乙级
城乡规划编制乙级

职 责	姓 名	签 署
项目负责	吴小军	吴小军
专业负责	吴小军	
审 定	吴小军	吴小军
审 核	吴小军	
校 对	冷进伟	冷进伟
设 计	陆 劲	陆劲

建设单位	无锡软件产业发展有限公司
------	--------------

项目名称	新吴区住建局城建档案室改建工程
------	-----------------

子项名称	
------	--

图 名	一层平面布置图
-----	---------

日期	2026.06	设计号	
----	---------	-----	--

设计阶段	施工图	
------	-----	--

版次	第一版
主 编	林 林

图号	1F-FF
----	-------