



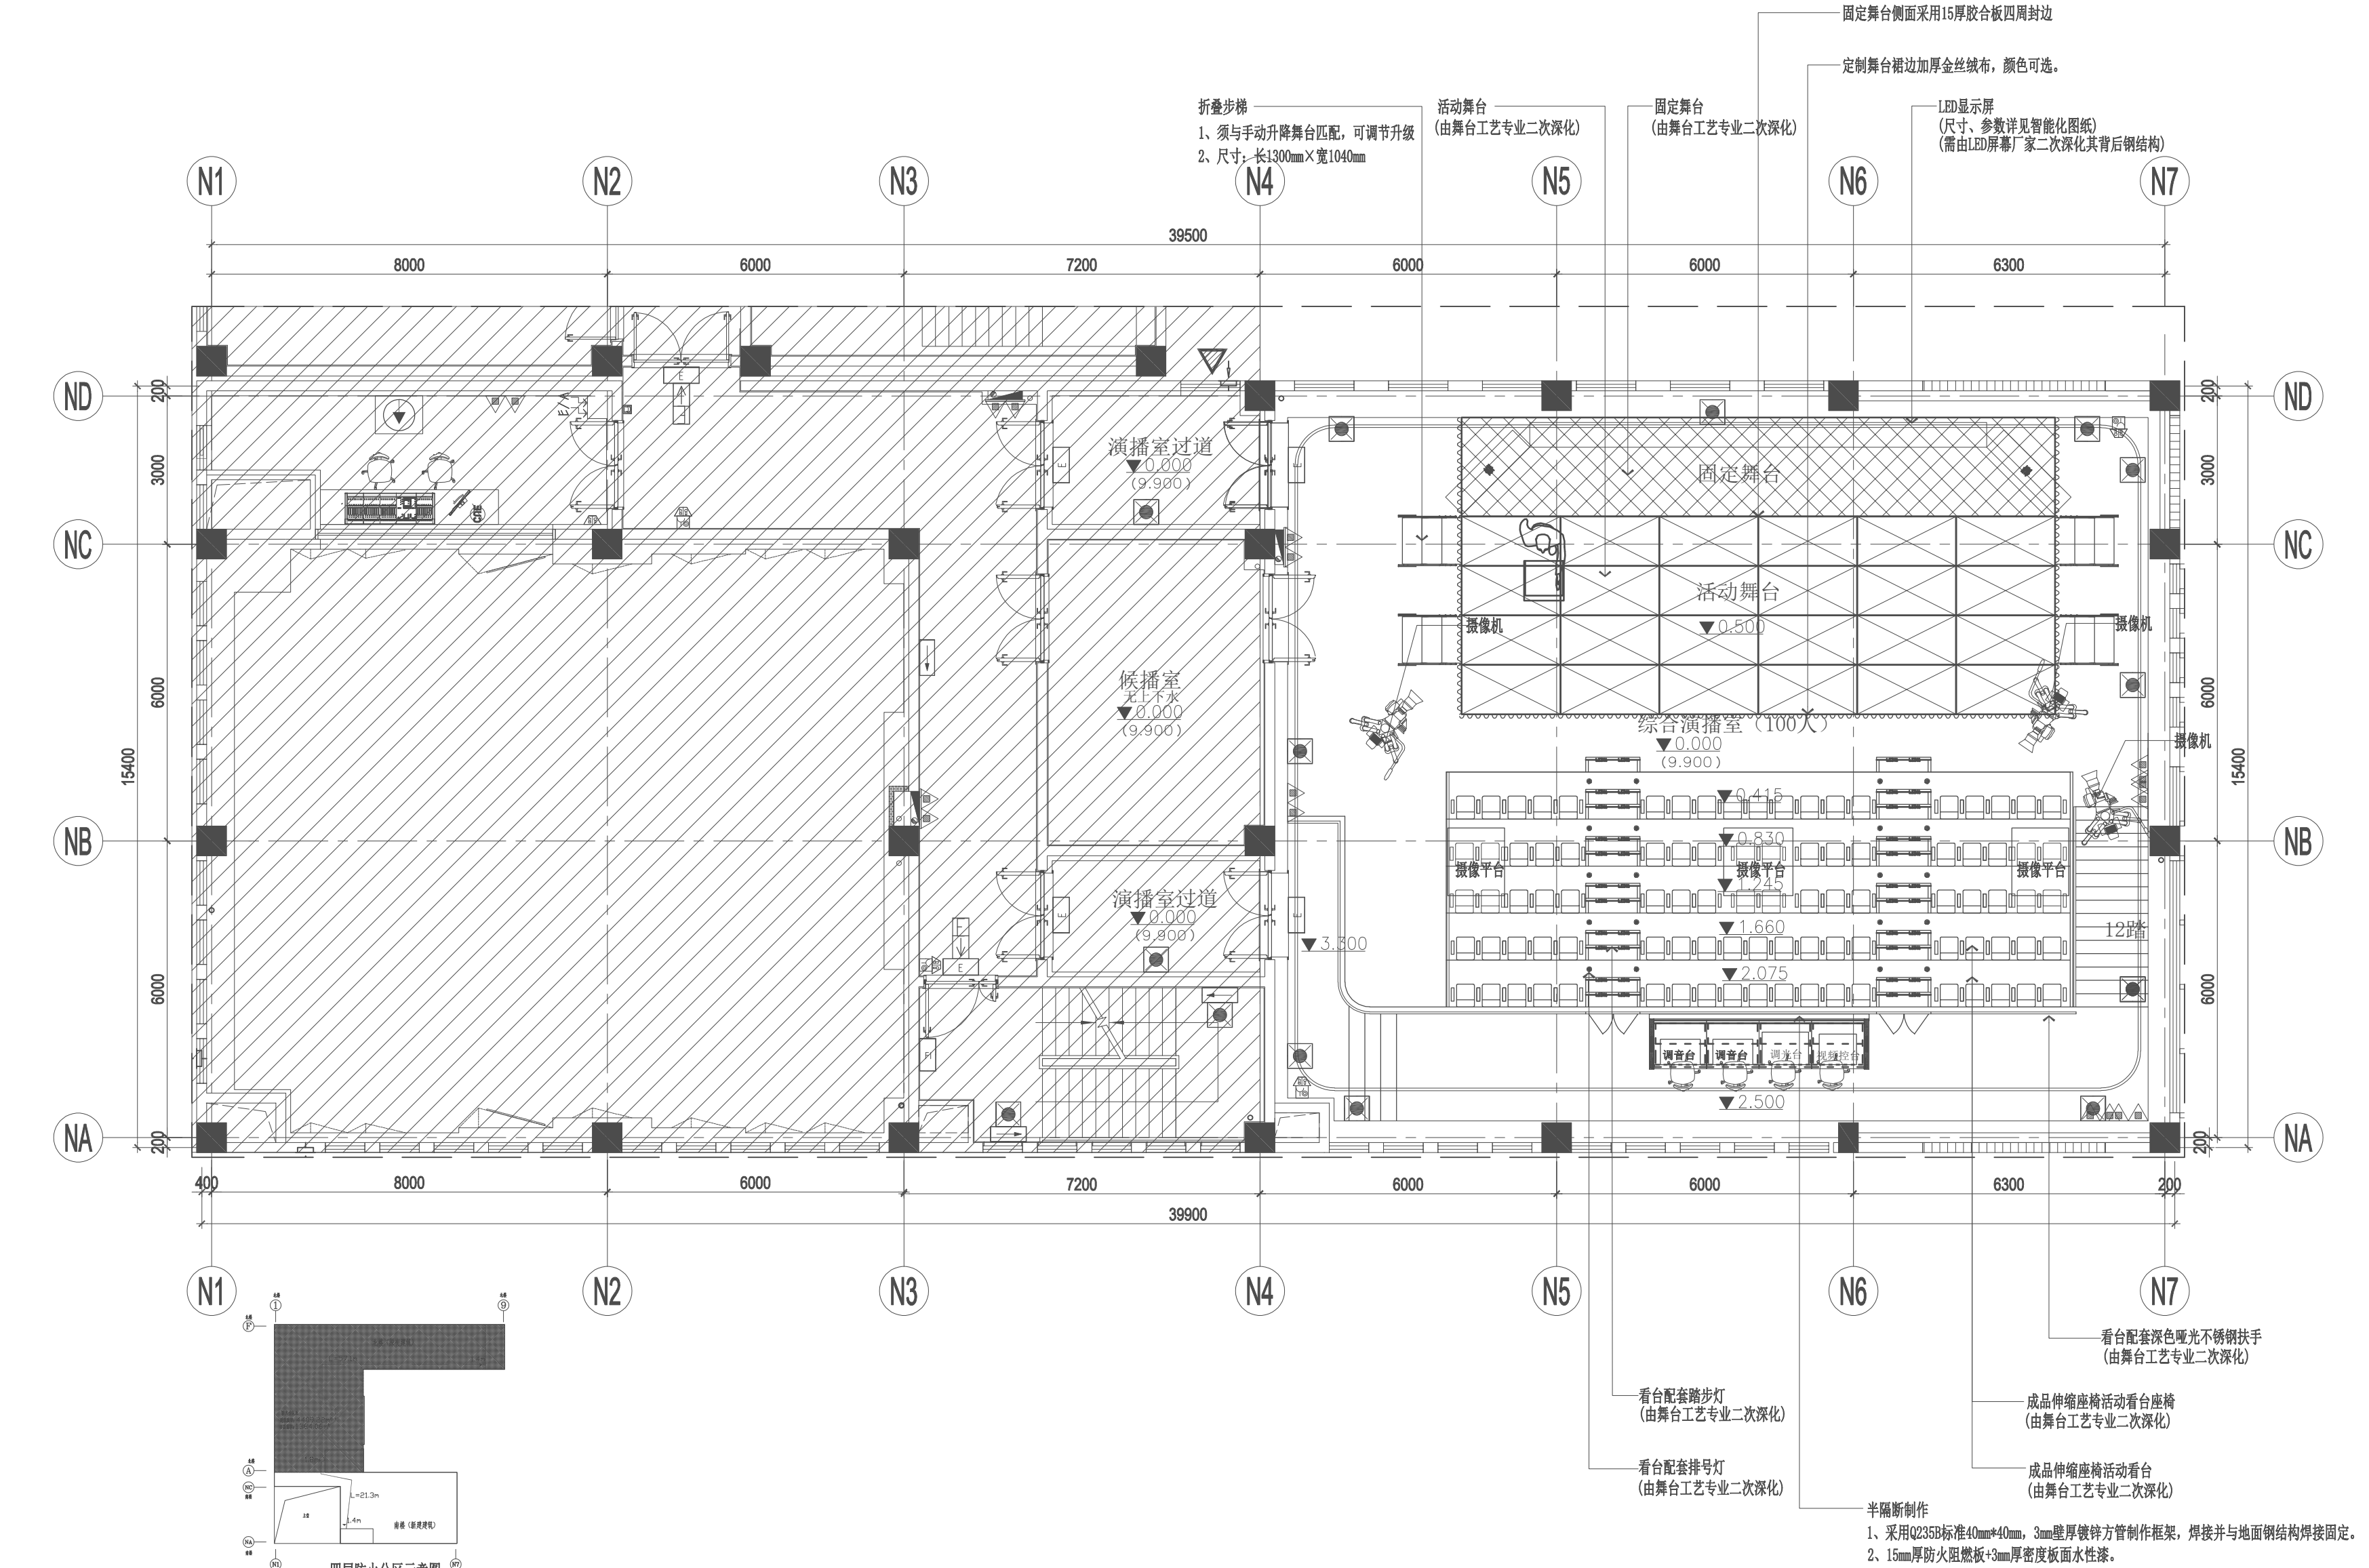

图例	名称	安装高度	图例	名称	安装高度	图例	名称	安装高度	图例	名称	安装高度	图例	名称	安装高度
	非设计范围	/		消防应急标志灯具-楼层	嵌墙暗装, 门框上0.2m 吊装时, 距地2.5m		编码型声光报警器	消防控制柜上应能显示位置并报警 距地1.5m明装		排号灯	/		七氟丙烷灭火装置	/
	消防栓	/		消防应急标志灯具-单面疏散标志灯	嵌墙暗装, 距地0.5m 吊装时, 距地2.5m		手动报警按钮(带电话插孔)	消防控制柜上应能显示位置并报警 距地1.5m明装		消防救援口	/		自动泄压阀	/
	消防应急标志灯具-楼层	嵌墙暗装, 门框上0.2m 吊装时, 距地2.5m		消防应急标志灯具-多信息复合灯具	吊装时, 距地2.5m		消防专用电话分机	距地1.5m明装		干粉灭火器	/		LED线性灯带 (墙面造型灯带)	/


4/F GENERAL LAYOUT PLAN
四层总平面布置图
SCALE 1:100@A2 (标高9.900m)

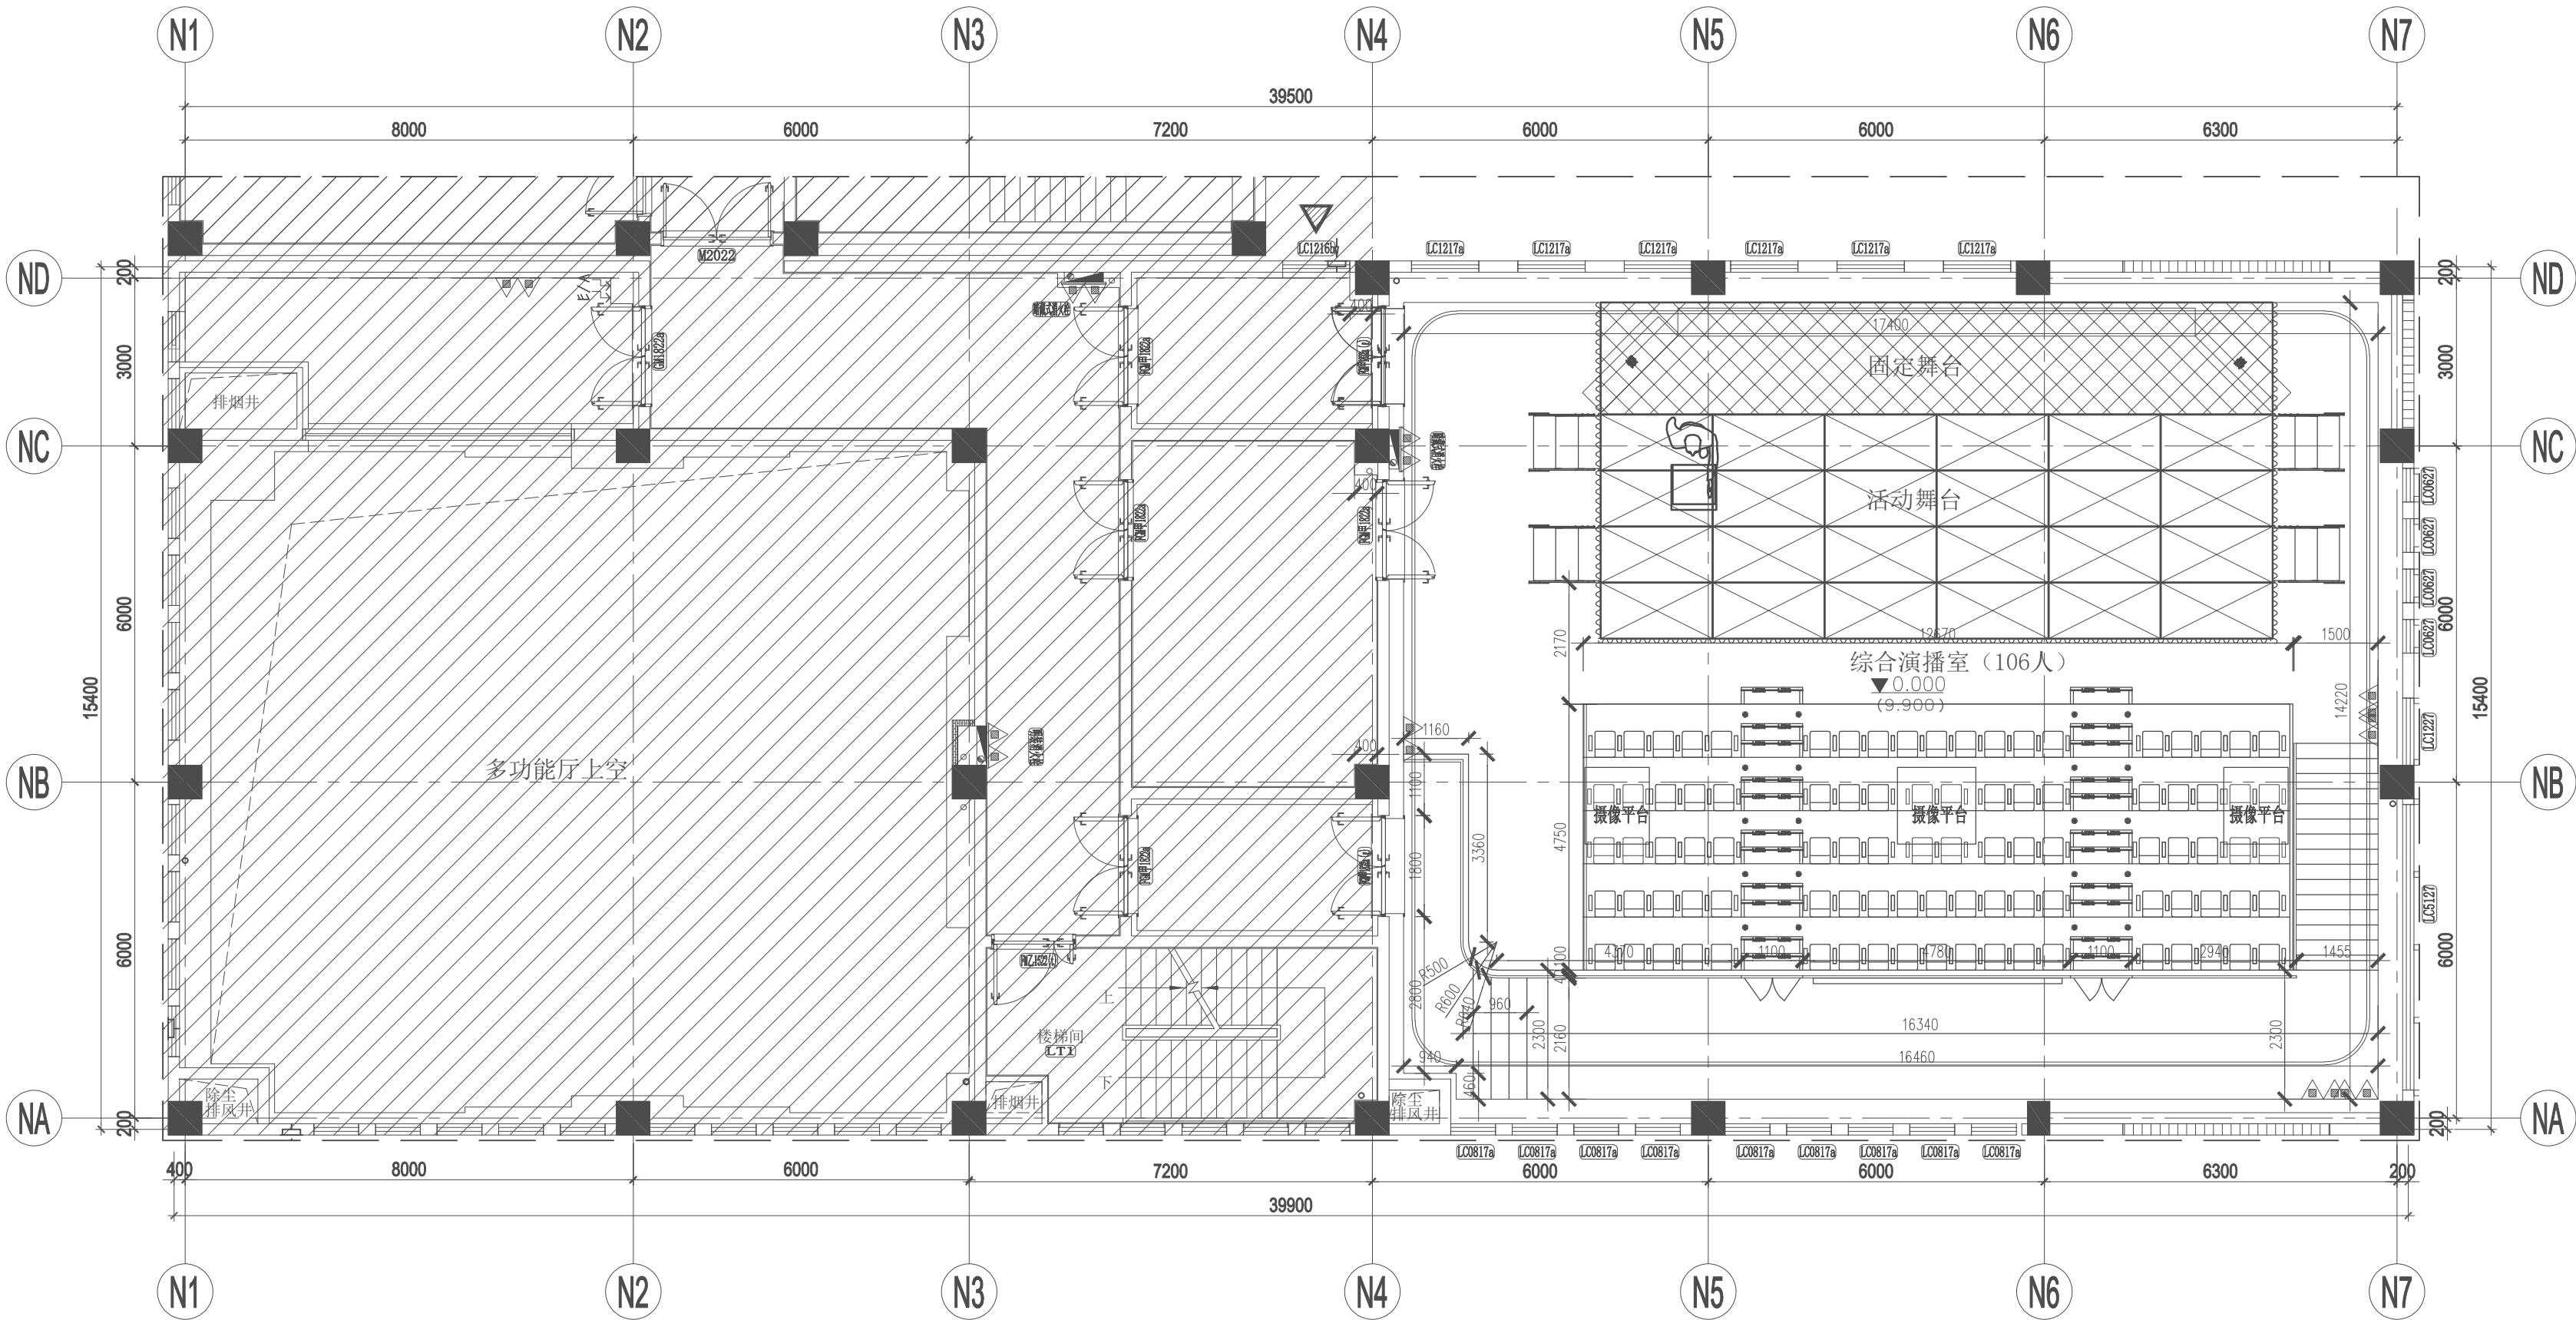

注意事项:



- 注释:
- 图中所有墙面百叶风口(如有)需与墙面颜色统一,同时安装时需与墙面齐平安装;
 - 图中所标注尺寸为最终定位尺寸,未标注尺寸详见完成面尺寸标注;
 - 所有尺寸需根据现场实际尺寸进行复核,与现场不符的位置修改需经设计同意;
 - 所有防火门、木门、隔声门需齐平走道或公共区域进行安装,且地面装饰材料交接处齐平门线位置,所有门槛石均采用ST-01石材;
 - 图示窗口有窗台板的均采用(SS-01)实体面材,具体以实际尺寸为准;
 - 2F及以上窗台低于800mm时,窗档及其下部玻璃的强度以及开启扇的限位应满足安全要求,并安装防护栏杆,防护栏杆具体高度做法详见节点;
 - 无框玻璃门应采用厚度不小于8+1.52pvb+8mm双钢化夹胶玻璃具体以规范要求为准;
 - 所有门窗(含防护门窗及电动移门等)需由专业资质单位进行设计、生产与安装;
 - 本项目强电井、弱电井、水管井门槛高度均为200mm(详见建筑图纸);
 - 所有公共区消火栓采用暗藏设计,内嵌消火栓后墙封堵做法详见建筑设计文件;
 - 其他不重要空间消火栓嵌墙齐平安装。留洞尺寸为2000mm(高)*750(宽),洞底高出完成面100mm安装。(具体详见图纸)

座椅数量统计				
看台区域	数量	座椅类型	中心距	备注
活动看台	93座	折叠木板椅	520mm	空床架2位
活动看台走道	1100×950型走道10梯,前置楼梯2梯			
其他	固定钢制看台16340×2300×2500mm一组,固定楼梯架4750×1500×2500mm—组,楼梯2300×960×800mm一组,摄像台3台。			
一.活动看台荷载:				
看台展开(观众就座)对地面压力约: 350Kg/平米;				
看台收拢后对地面压力约: 500Kg/平米				
二.注意事项:				
1.活动看台区域下方不应有消防栓等设备;				
2.活动看台运行区域地面满足要求(2米范围内水平差不大于2mm,地面基础干燥,压光不起沙、不空鼓)若为木地板,则无需加强加固处理。				
3.活动看台后方墙面标高1.3米左右预留三相五线制16A电源插座,电源点功率约1KW。				

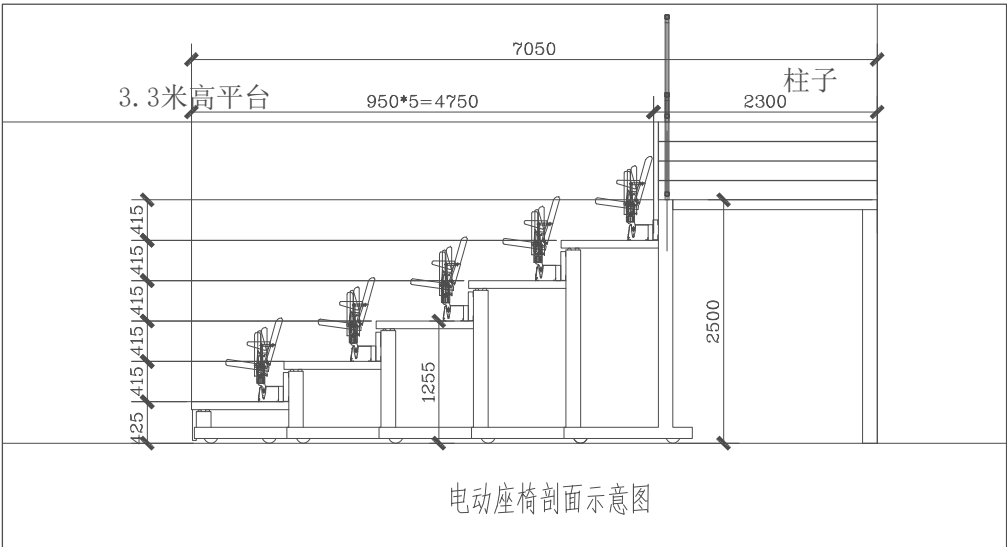

4/F GENERAL CONSTRUCTION PLAN
四层总施工平面图

SCALE 1:100@A2 (标高9.900m)

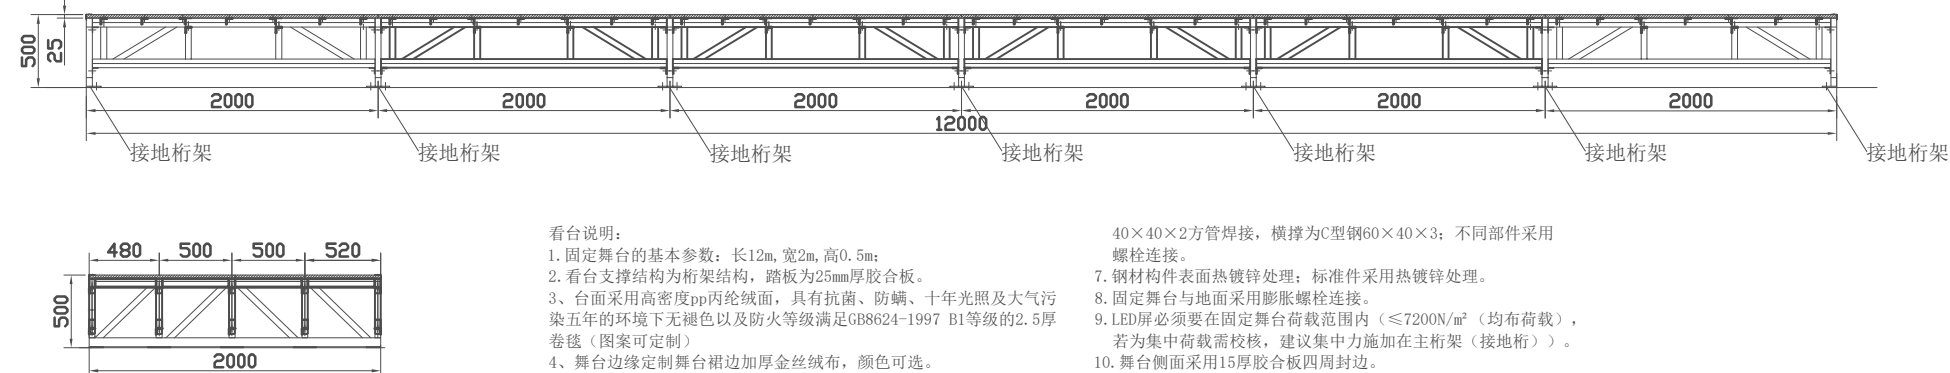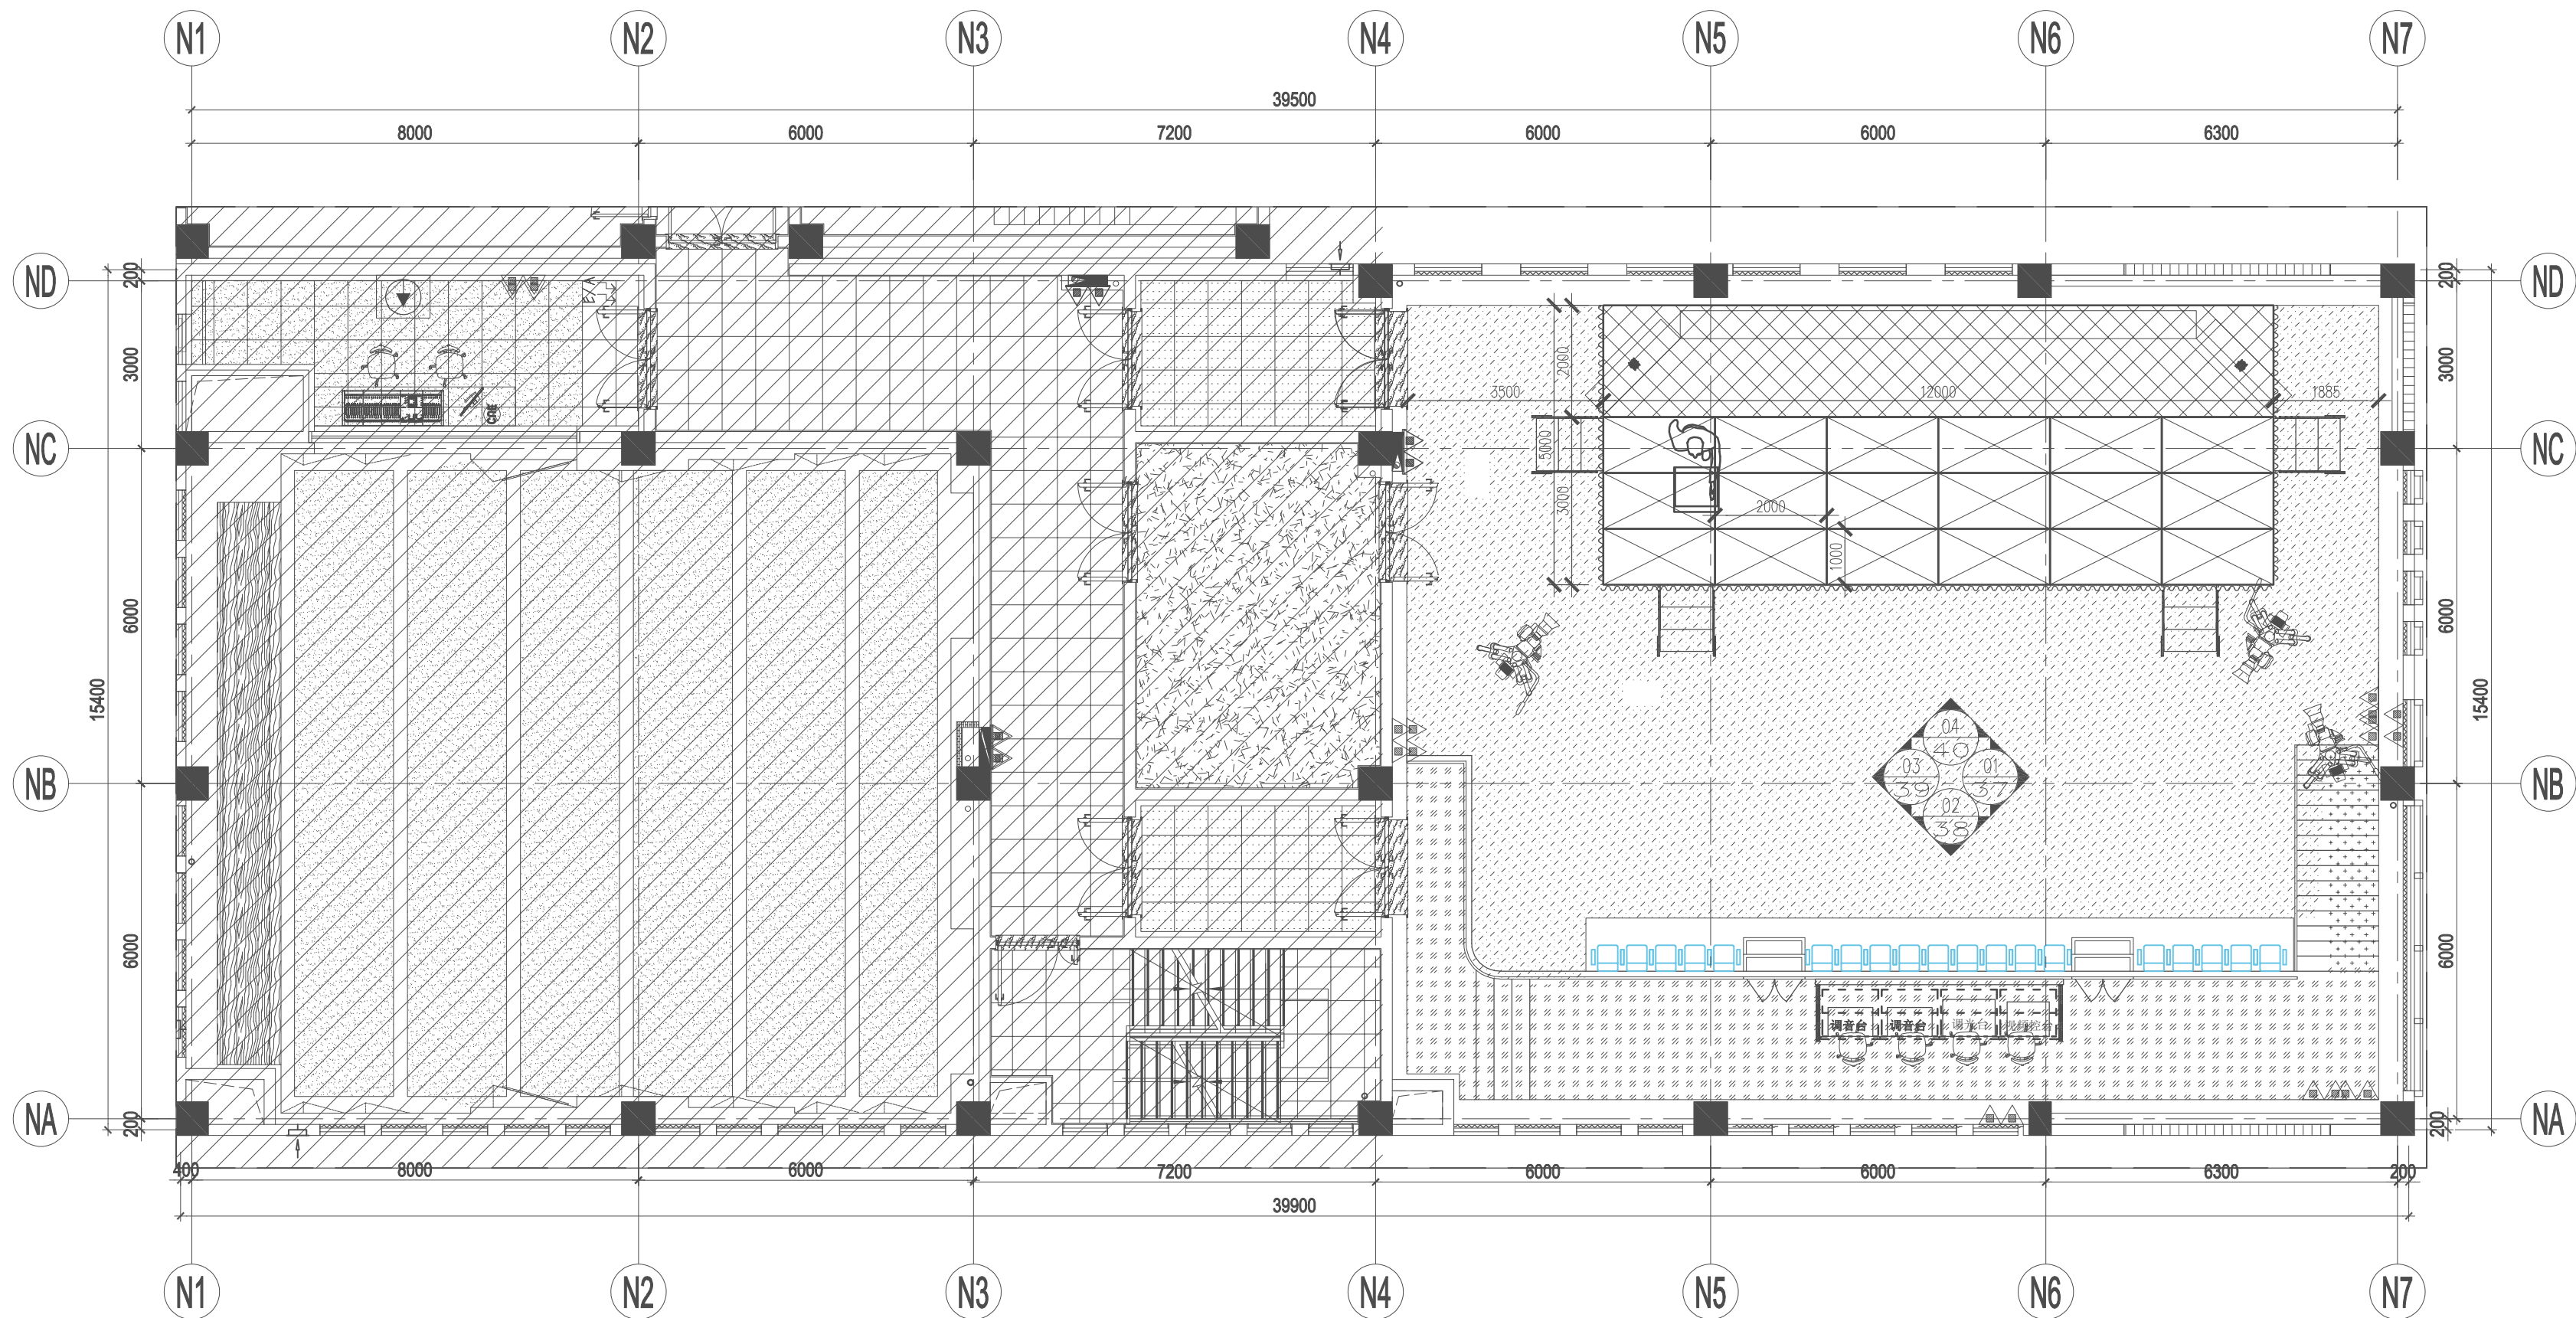


看台说明:

1. 固定舞台的基本参数: 长12m, 宽2m, 高0.5m;
2. 看台支撑结构为桁架结构, 踏板为25mm厚胶合板。
3. 台面采用高密度pp内衬绒面, 具有抗菌、防螨、十年光照及大气污染五年的环境下无褪色以及防火等级满足GB8624-1997 B1等级的2.5厚卷毯 (图案可定制)。
4. 舞台边缘定制舞台粗边加厚金丝绒布, 颜色可选。
5. 看台基本力学性能为: 看台计算荷载7200N/m² (均布荷载), 支撑系统安全系数≥1.3;
6. 主要钢材为Q235材質型材, 支撑横纵大梁为60×60×3方管和


7. 40×40×2方管焊接, 横撑为C型钢60×40×3; 不同部件采用螺栓连接。
8. 钢材构件表面热镀锌处理; 标准件采用热镀锌处理。
9. 固定舞台与地面采用膨胀螺栓连接。
10. LED屏必须要在固定舞台荷载范围内 (≤7200N/m² (均布荷载), 若为集中荷载需校核, 建议集中力施加在主桁架 (接地桁))。
11. 舞台侧面采用15厚胶合板四周封边。

固定舞台剖面示意图

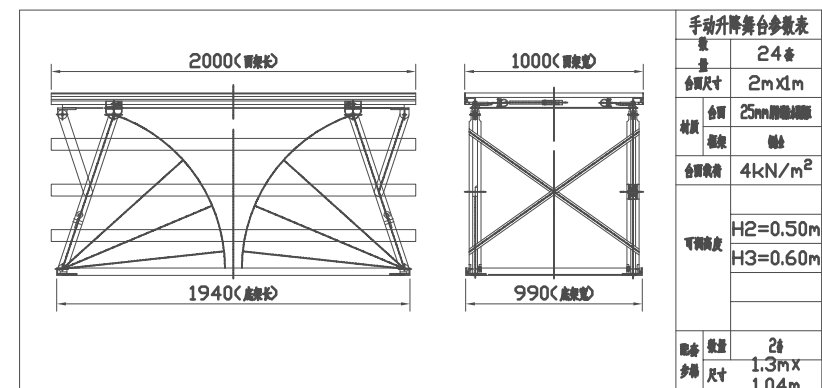

手动升降舞台参数表	
数量	24套
台面尺寸	2mX1m
台面材料	25mm厚胶合板
台面结构	轴
台面荷载	4kN/m²
可升降高度	H2=0.50m H3=0.60m
台面厚度	24
台面尺寸	1.3mX1.04m

活动舞台示意图

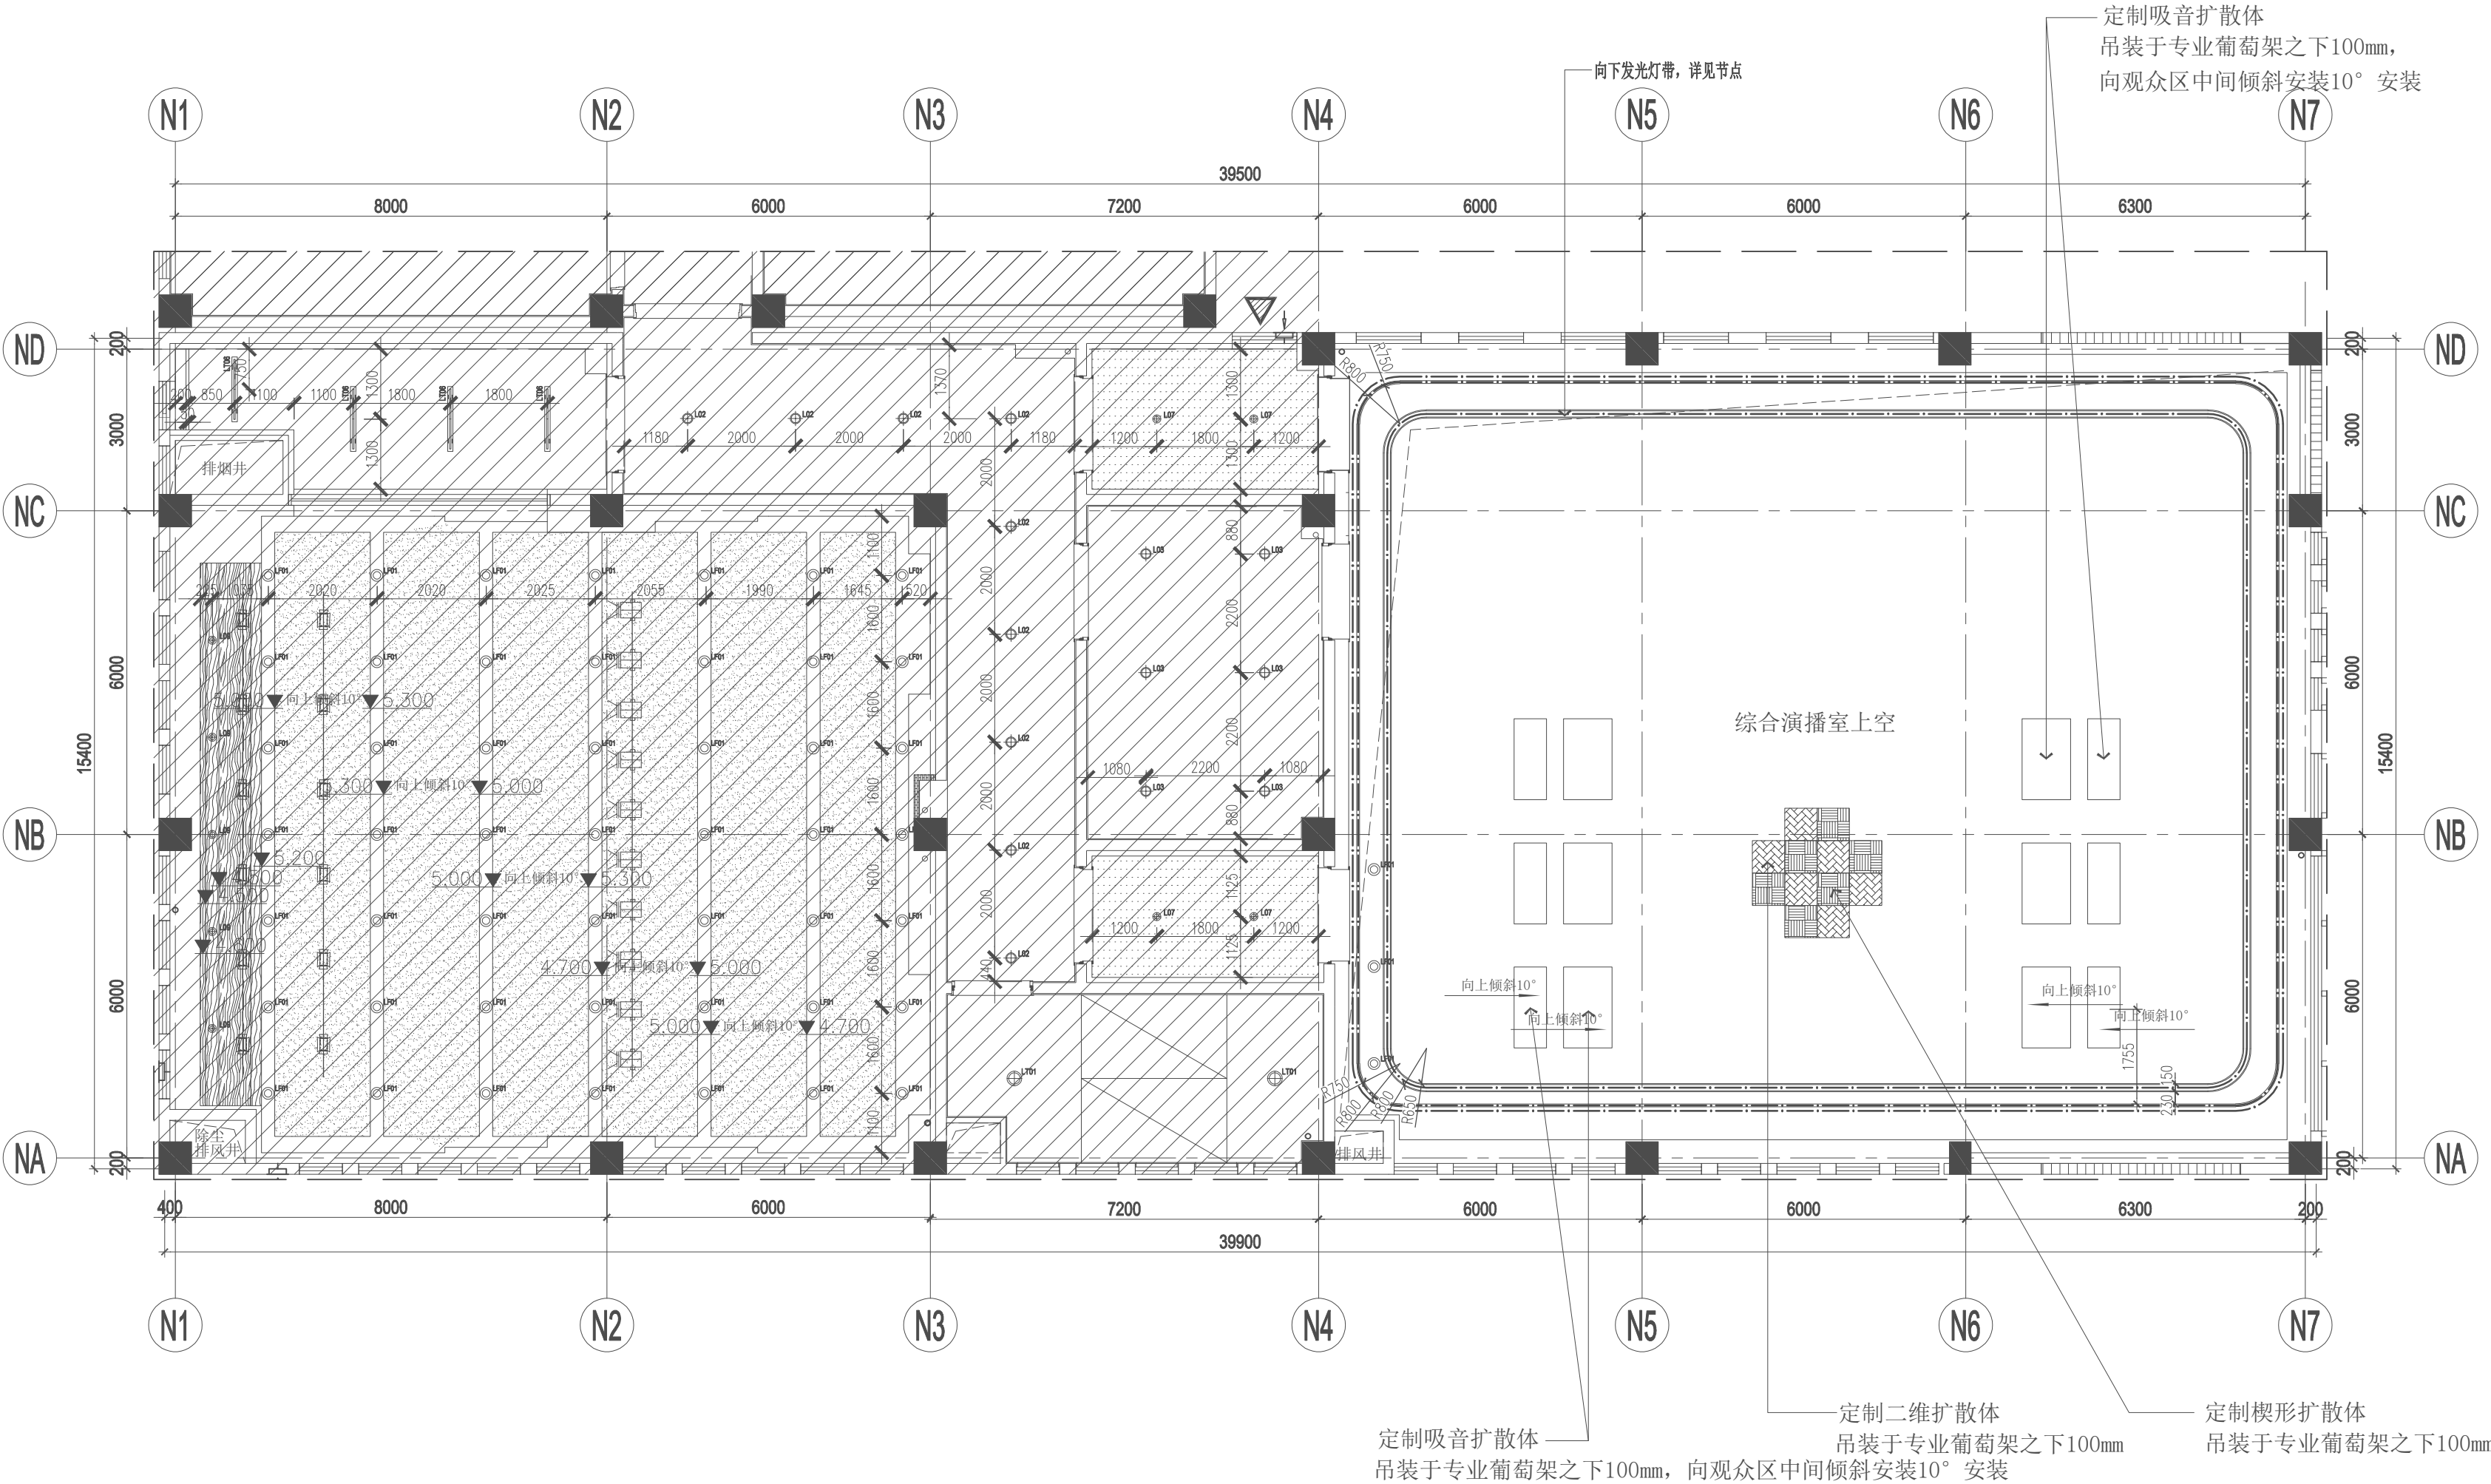


备注:

1. 现场必须根据实际完成面尺寸复核, 并对末端设计重新复核排版, 并由设计确认。
2. 现场标高无法满足图纸标高要求时, 需以现场实际标高为准进行调整, 施工单位进行复核, 调整出图需由设计确认。
3. 天花无吊顶区域位置, 建筑楼板、墙面喷涂无机涂料 (同时吊顶上方风管、桥架管线等皆喷无机涂料, 消防管道除外), 钢结构裸露的则需采用氟碳漆喷涂;
4. 天花标高除特殊标注处, 均为此区域净高;
5. 所有灯具外壳颜色, 除明确要外 (含灯具选型书内指定颜色), 其余未指明均为同周围环境色;
6. 多功能厅因天花为斜面造型, 平面图纸标注数据无法精准表达, 具体天花造型、灯具、末端间距数值应结合装饰立面图, 现场二次放样深化, 交由设计确认, 方可进行施工。
7. 舞台专业灯光详见舞台工艺图纸。

注: 天花造型利旧

4/F GENERAL REFLECTED PLAN
四层总天花布置图
SCALE 1:100@A2 (标高9.900m)


图例	编号	名称	功率	图例	编号	名称	功率	图例	编号	名称	功率
	LT01	吸顶式荧光灯具 (不吊顶)	20W		L07	LED下照筒灯 (内嵌)	12W		LF01	LED高空悬吊筒灯 (吊装)	20W
	L02	LED下照筒灯 (内嵌)	10W		L08	LED下照筒灯 (内嵌)	12W		LT06	T8单管三防灯 (吊装)	24W
	L03	LED下照筒灯 (内嵌)	10W		L09	LED高空下照射灯 (内嵌)	20W				

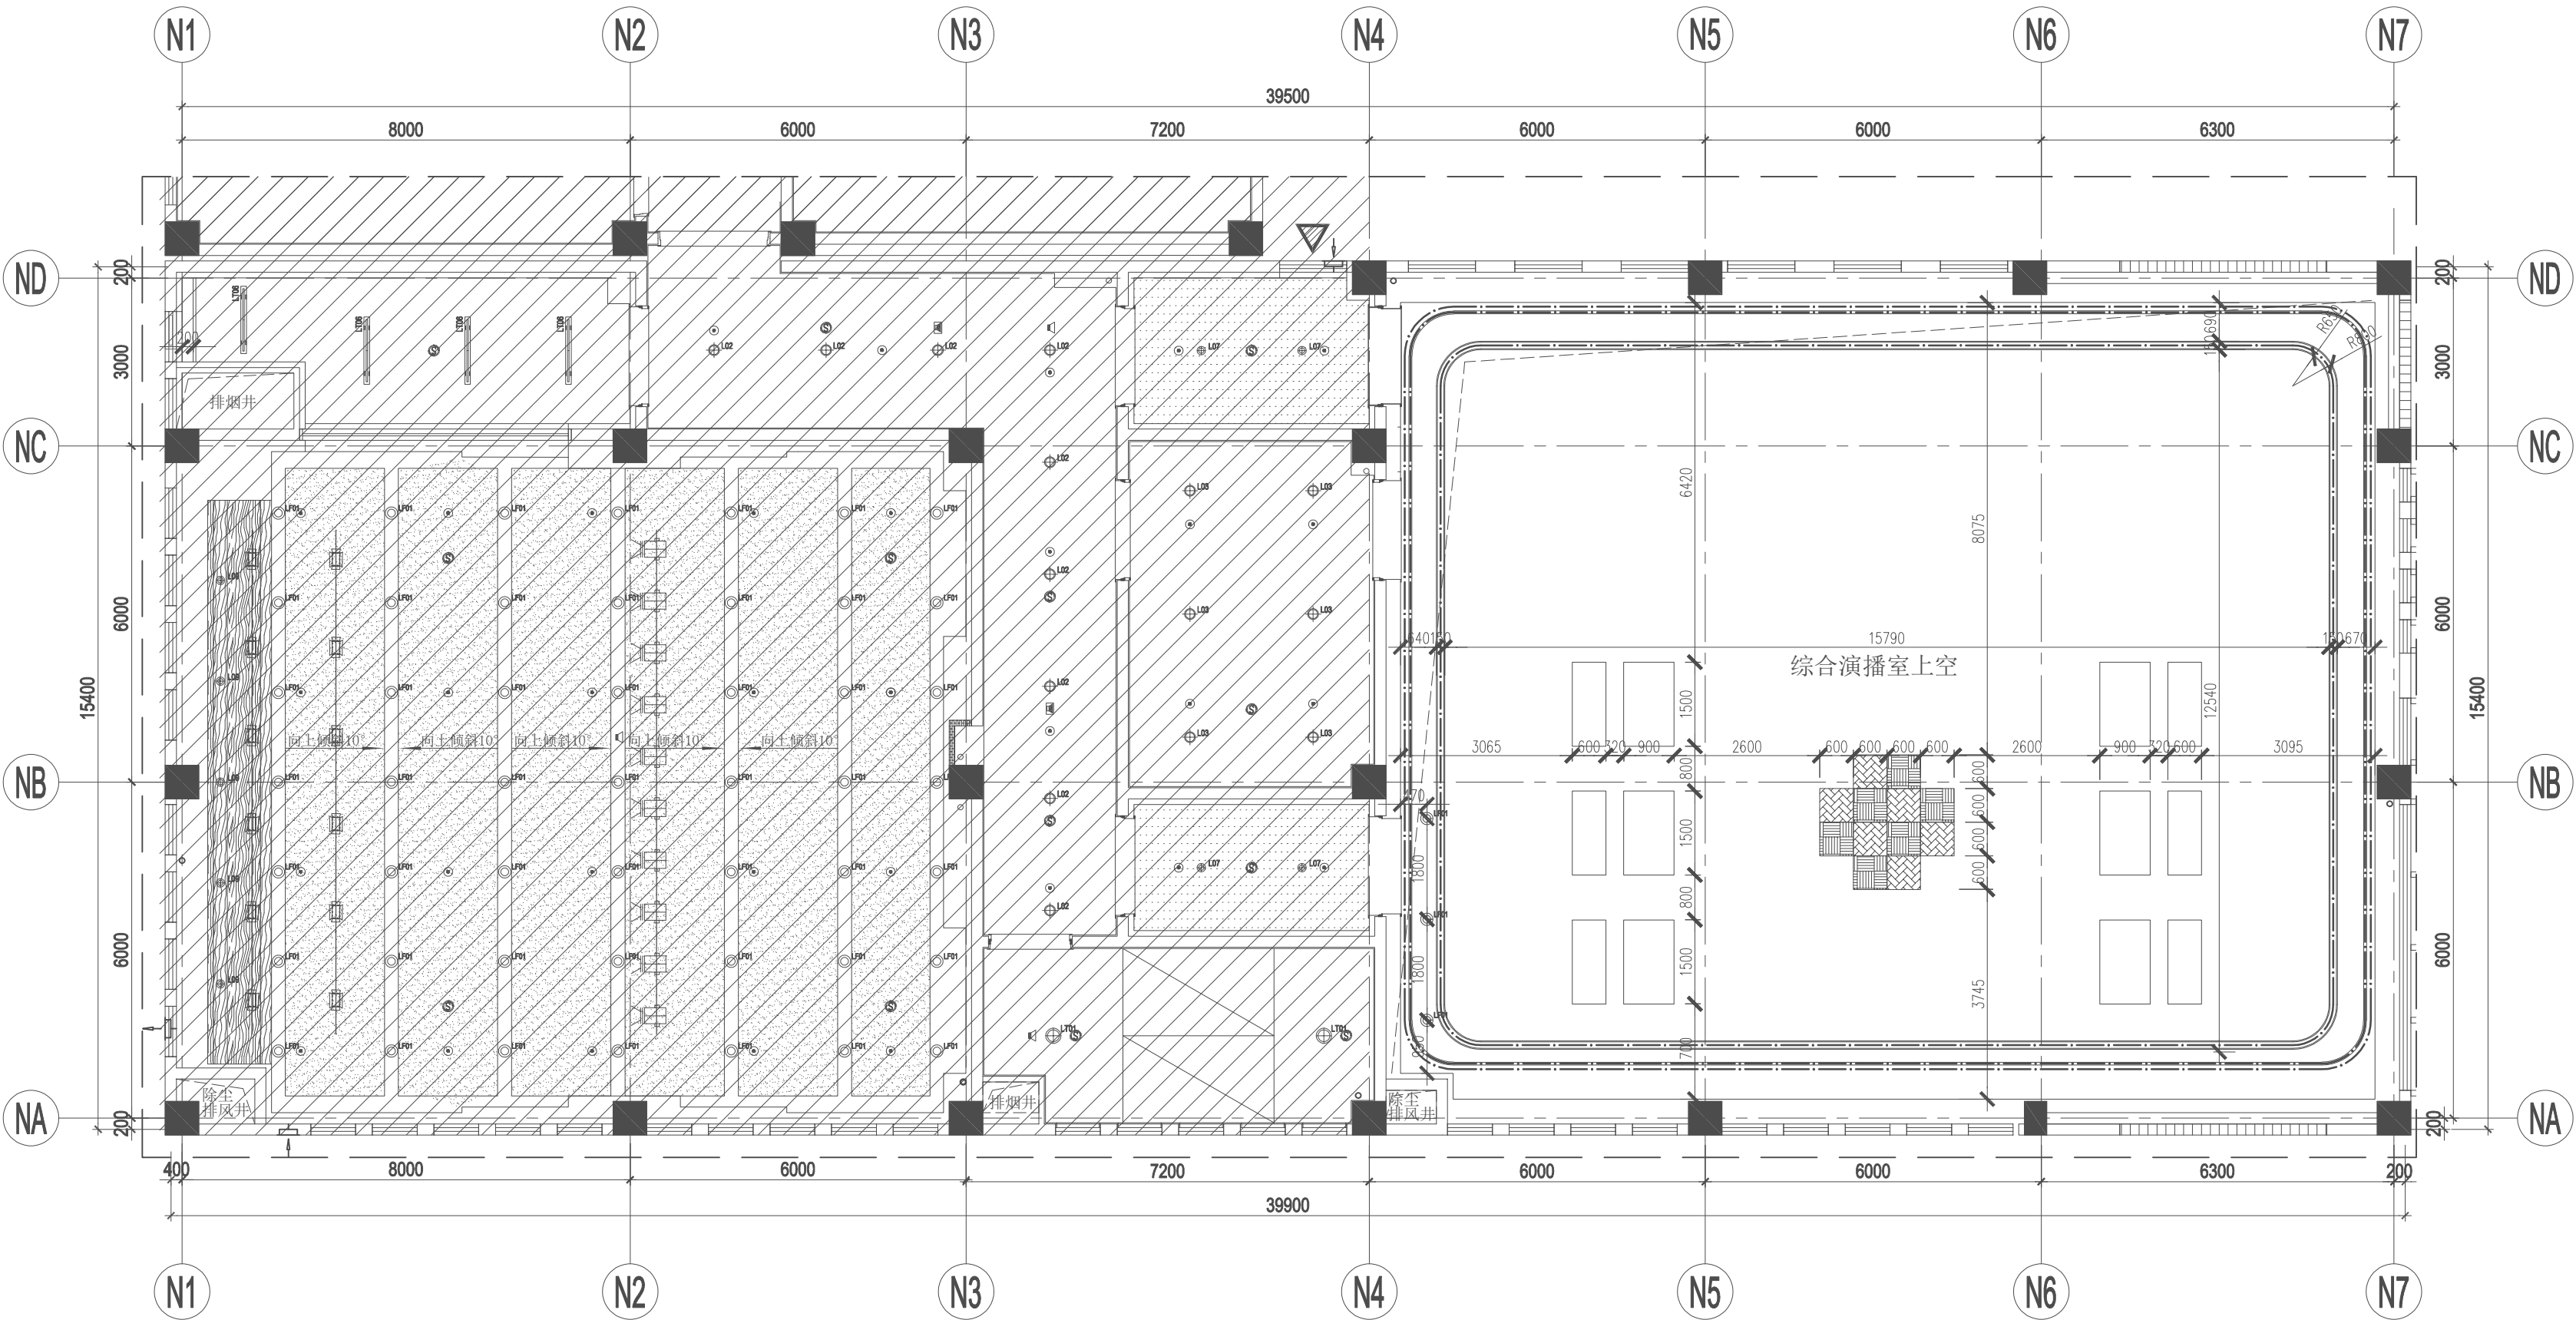

- 备注:
- 1、天花无吊项区域位置, 建筑楼板、墙面喷涂无机涂料(同时吊项上方风管、桥架管线等皆喷无机涂料, 消防管道除外), 钢结构裸露的则需采用氟碳漆喷涂。
 - 2、本图纸内所有水、电、暖通、智能化、消防等各专业相关末端点位的定位思路约束, 均以装饰图纸约束点位思路为准, 施工单位进场以后需要按照现场实际情况对天花综合进行二次深化, 深化后点位约束需经设计同意后方可施工;
 - 3、室内设计不会改变原专项设计暖通送风量的大小、排烟量、风口尺寸面积大小及喷淋形式等, 施工方应详见各专项图纸;
 - 4、所有末端点位含风口样式位置无法满足机器设备安装位置需求时, 需由施工单位根据现场实际位置进行调整, 上报业主及设计单位确认;
 - 5、现场必须根据实际完成面尺寸进行复核, 并对末端设计重新复核排版, 并由设计单位确认;
 - 6、现场标高无法满足图纸标高要求时, 需以现场实际标高为准进行调整, 施工单位进行复核, 调整出图并由设计单位确认;
 - 7、检修口位置需根据现场检修位置确定, 数量尽可能减少以保证天花美观性。
 - 8、多功能厅因天花为斜面造型, 平面图纸标注数据无法精准表达, 具体天花造型、灯具、末端间距数值应结合装饰立面图, 现场二次放样深化, 交由设计确认, 方可进行施工。
 - 9、舞台专业灯光详见舞台工艺图纸。

图例	编号	名称	图例	编号	名称	图例	编号	名称	功率	图例	编号	名称	功率	图例	编号	名称	功率
	/	喷淋		/	吸顶喇叭 (6W)		LT01	吸顶式荧光灯盘 (不吊顶)	18W		L07	LED下照筒灯 (内嵌)	12W		LF01	LED高空悬吊筒灯 (吊装)	20W
	/	烟感		/	室内枪式摄像机		L02	LED下照筒灯 (内嵌)	10W		L08	LED下照筒灯 (内嵌)	12W		LT06	T8 单管三防灯 (吊装)	24W
	/	消防喇叭		/	室内半球摄像机 (内嵌)		L03	LED下照筒灯 (内嵌)	10W		L09	LED高空下照射灯	20W				
	/	专用电路上的应急照明灯		/	条形回风口		/	条形新风口			/	室内卡式吸顶空调机 (950X950或实际尺寸)			/	圆形送风口	无线高密AP
	/	条形回风口		/	条形新风口		/	圆形新风口			/	方形排烟口			/	无线AP	
	/	条形送风口		/	排气扇		/	圆形新风口			/	条形排烟口			/		

4/F COMPREHENSIVE SMALLPOX PLAN
四层总综合天花图
SCALE 1:100@A2 (标高9.900m)


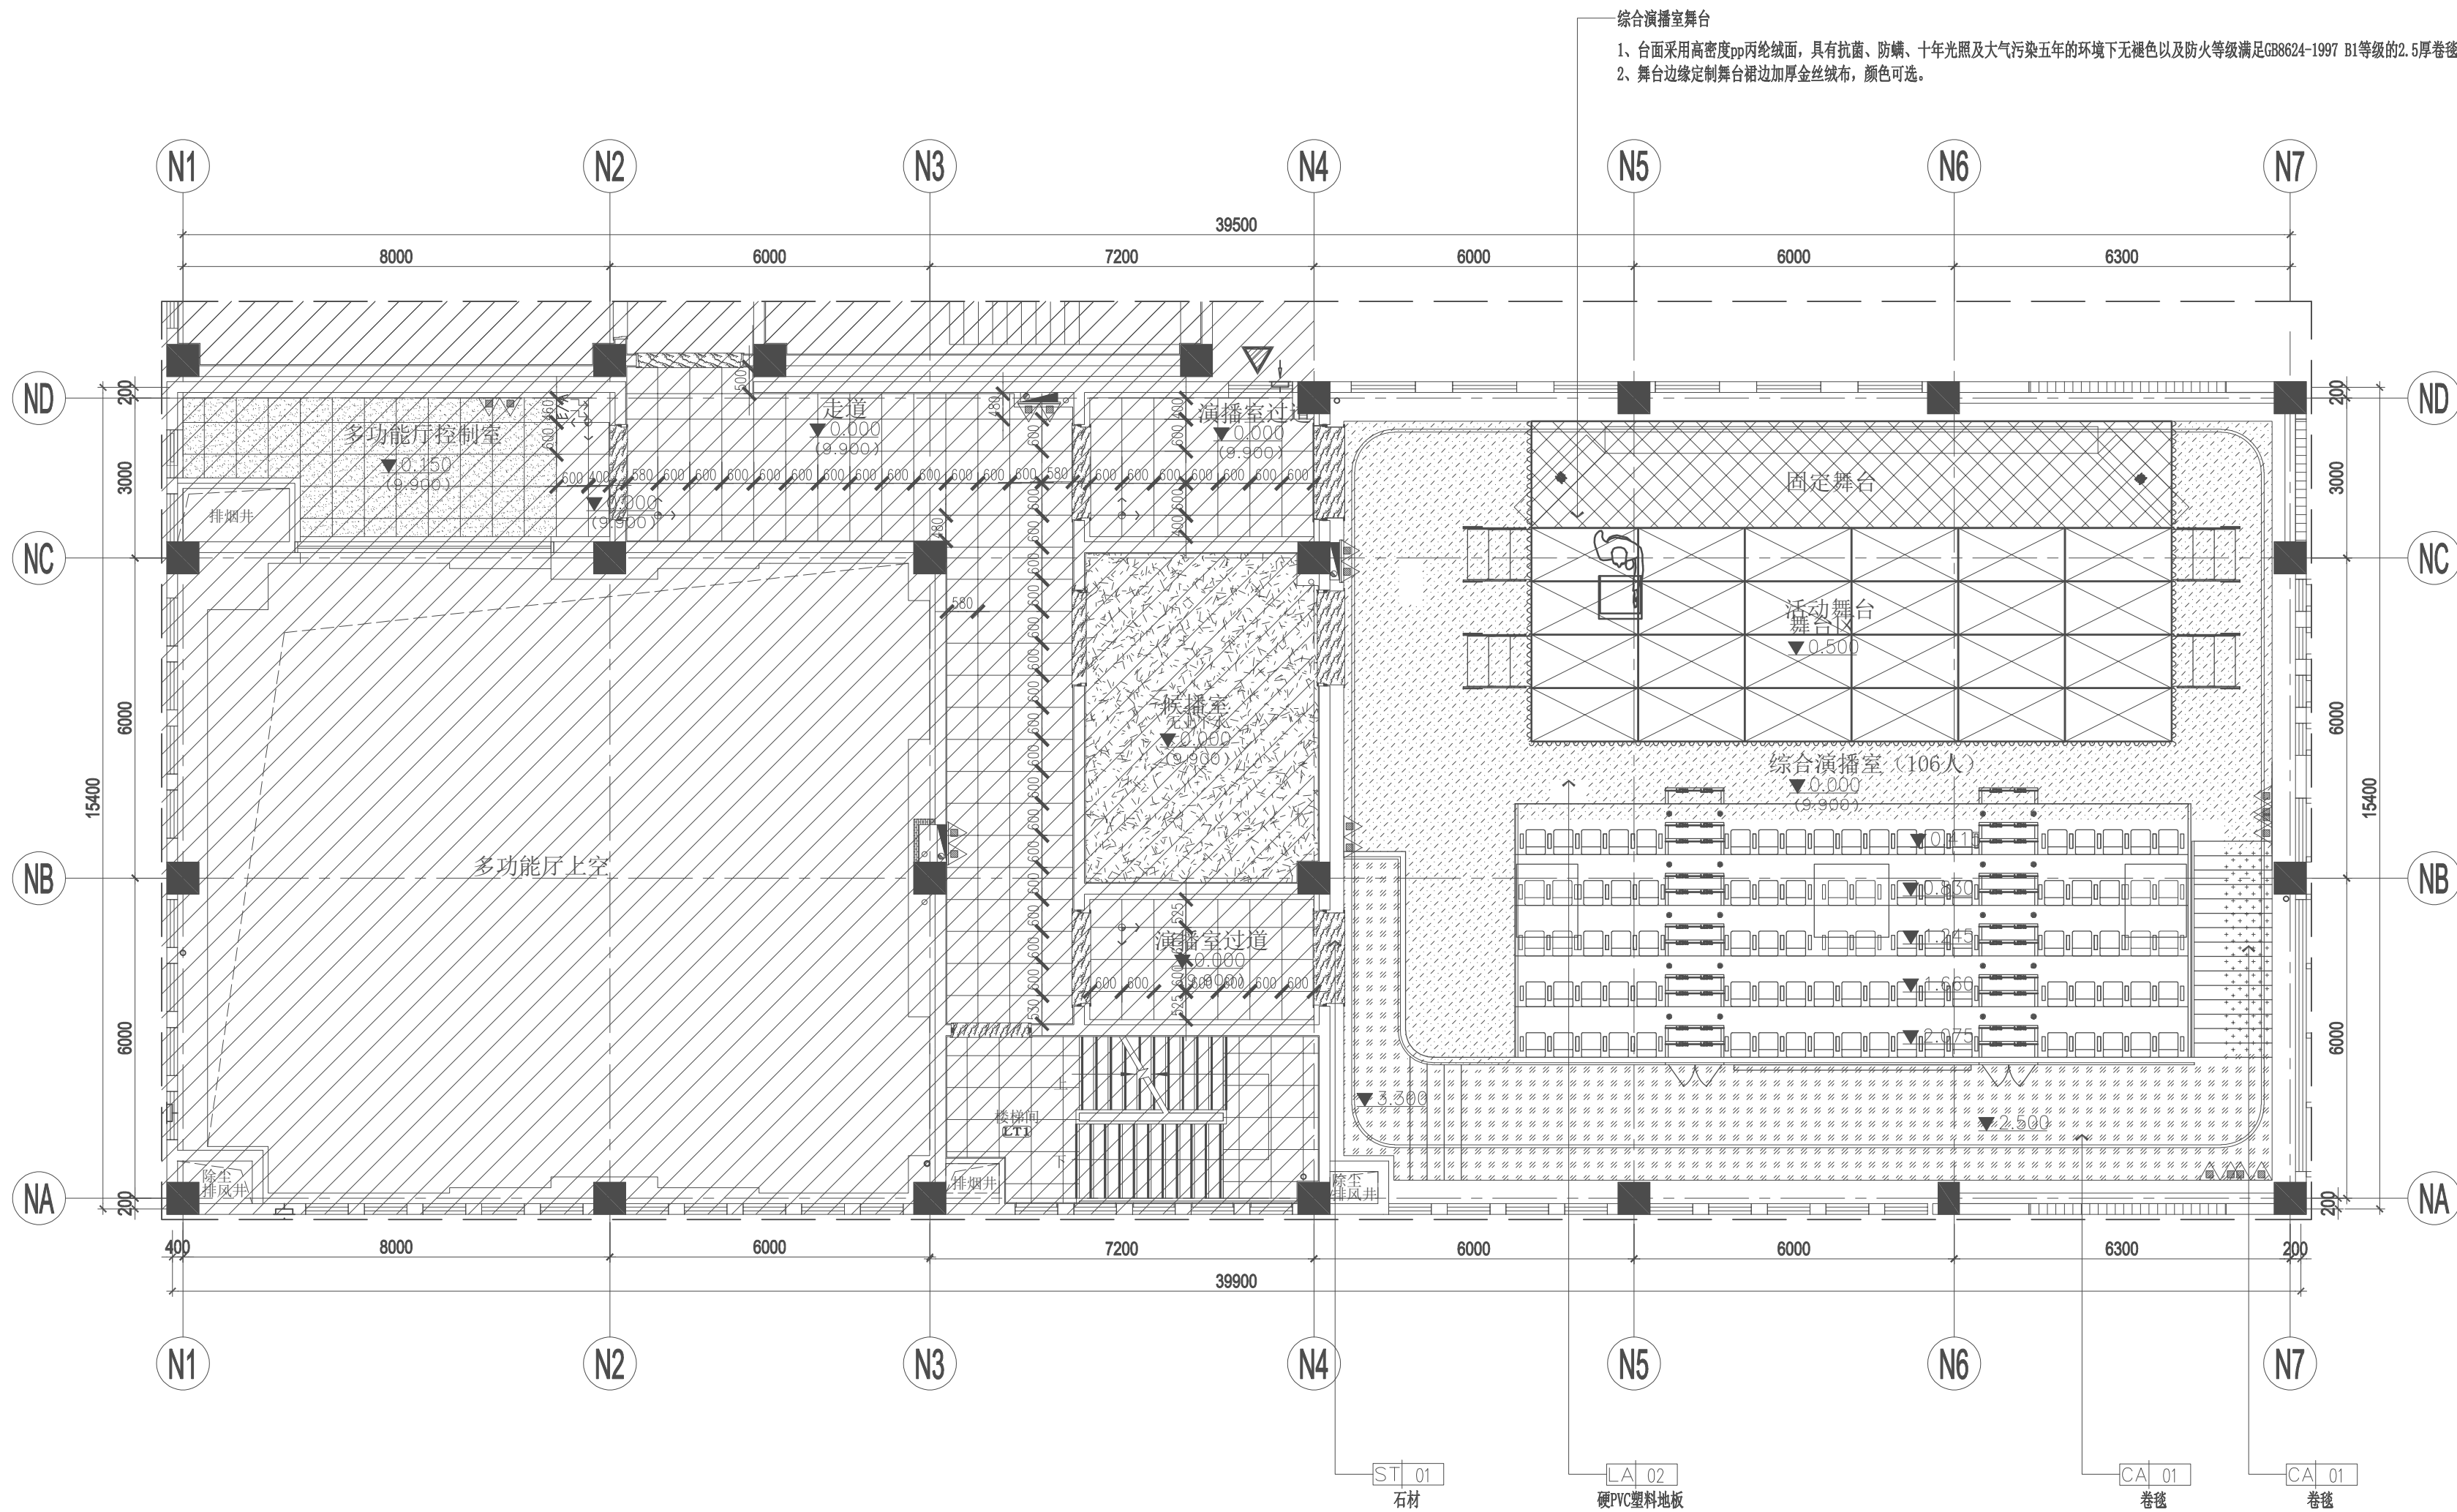


注：地面造型利旧

图例	说明
←→	起铺号


备注：1、地面材料在施工中，必须按照设计说明预留10mm成品伸缩缝；
备注：2、除图纸标注外，门下方地面均设置门槛石，门槛石均为(ST-01)。
备注：3、PVC塑胶地板与其他地面临近材质接缝处应采用10mm成品金属压条收边防止后期起翘。


4/F GENERAL FLOOR PLAN
四层总地坪饰面图
SCALE 1:100@A2 (标高9.900m)

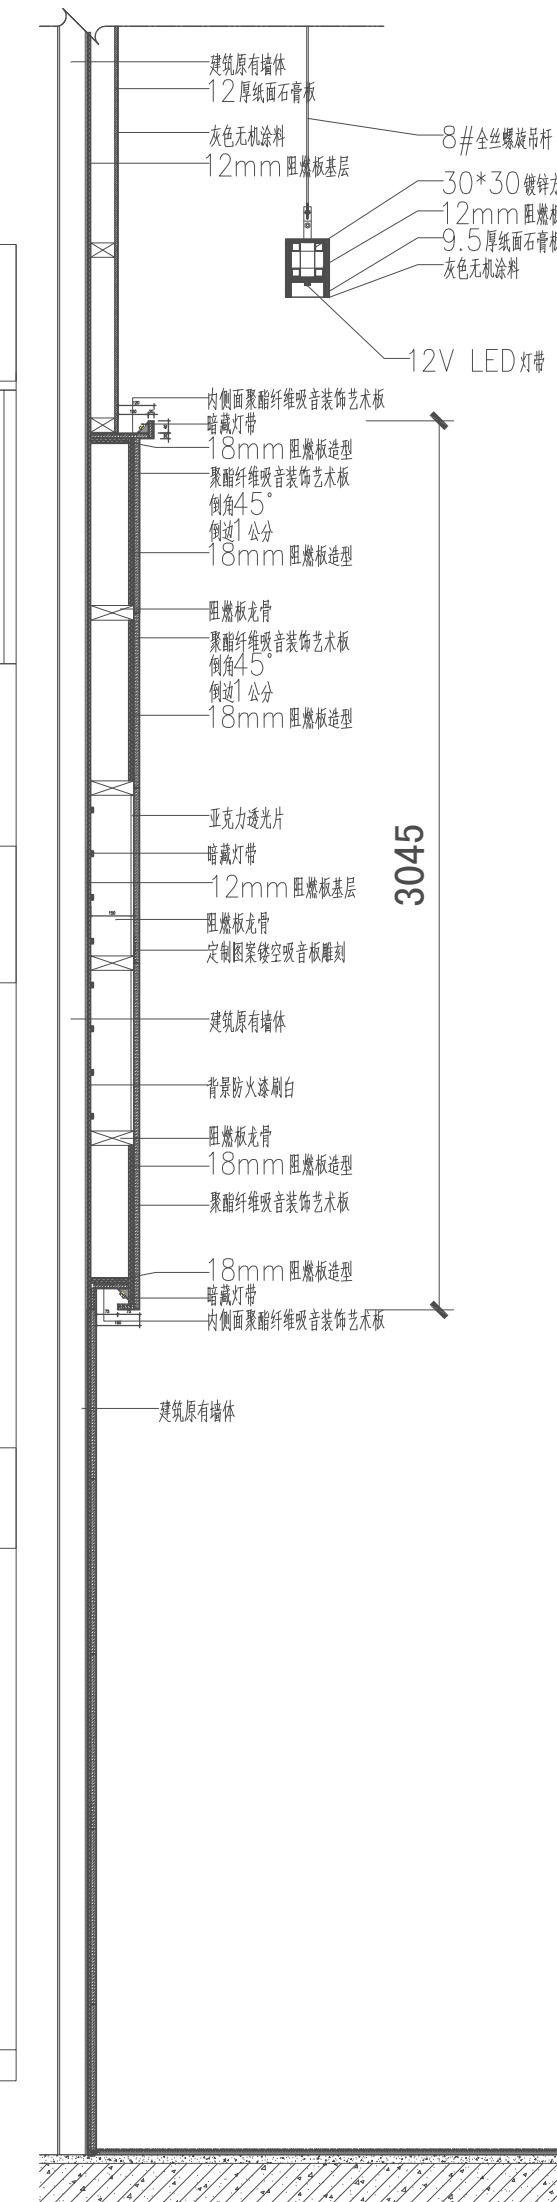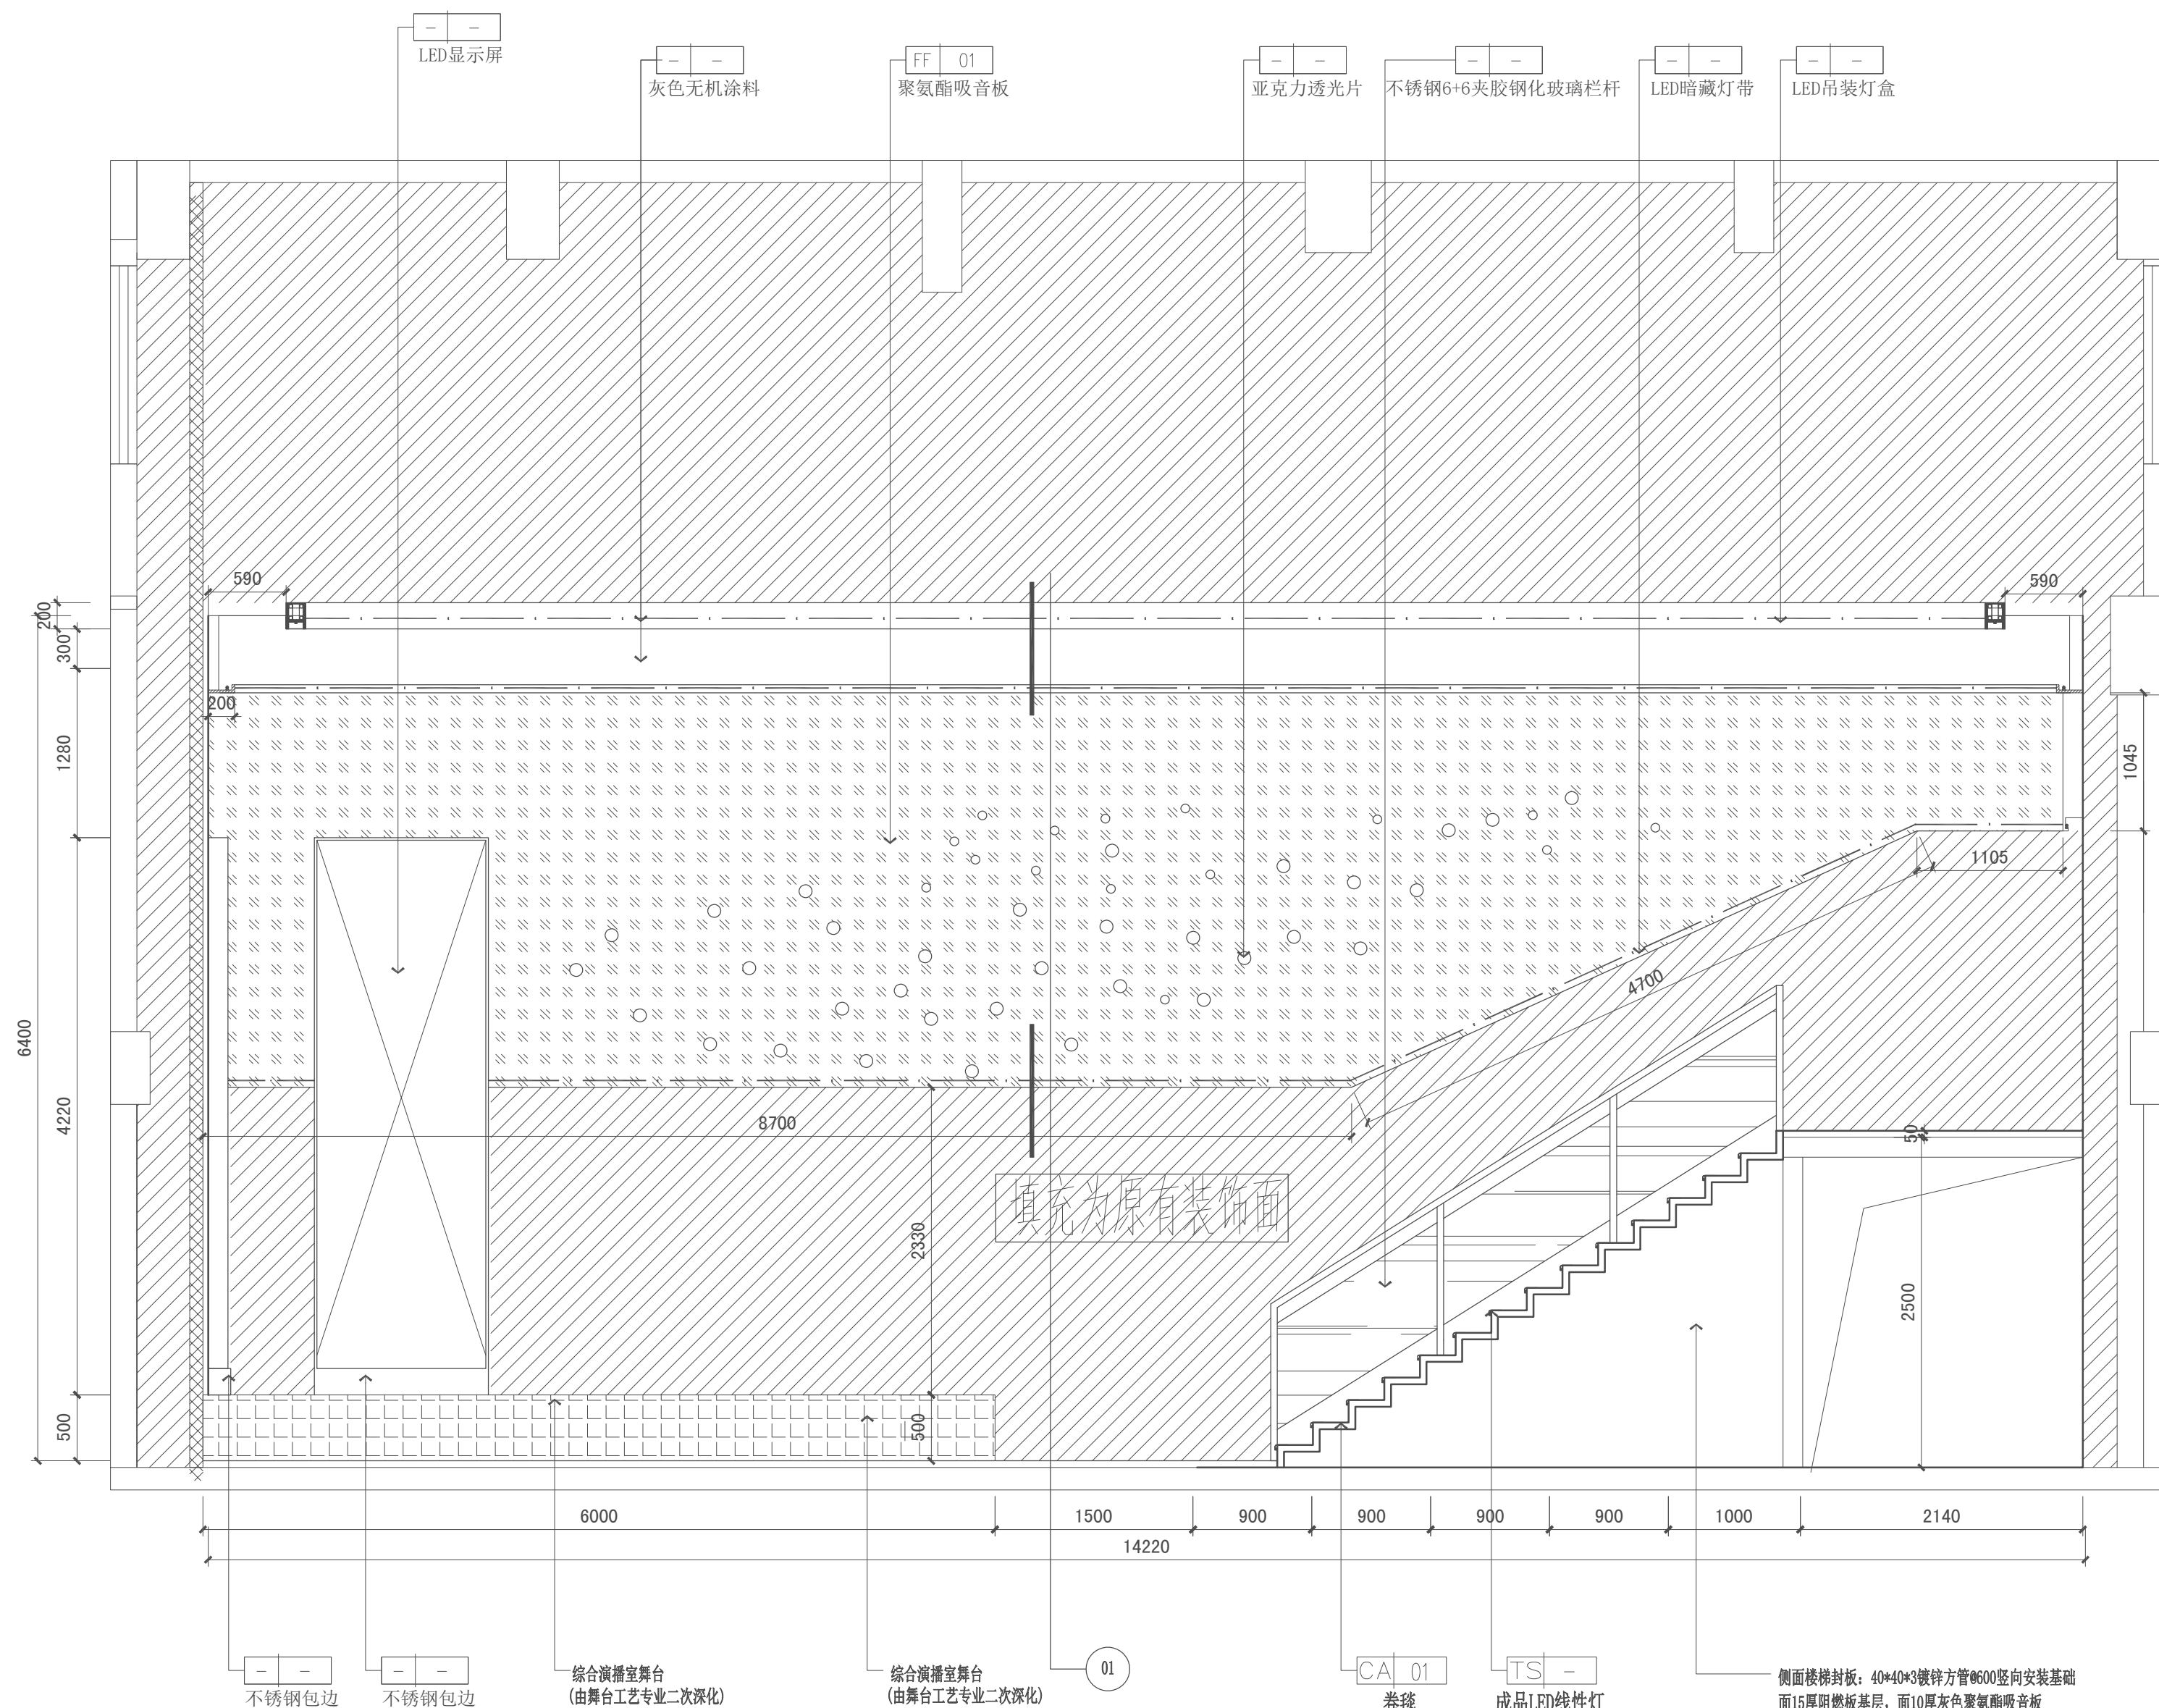


01 DETAIL DRAWING
节点图

01 ELEVATION
4F-CN 立面图 SCALE 3F-CN

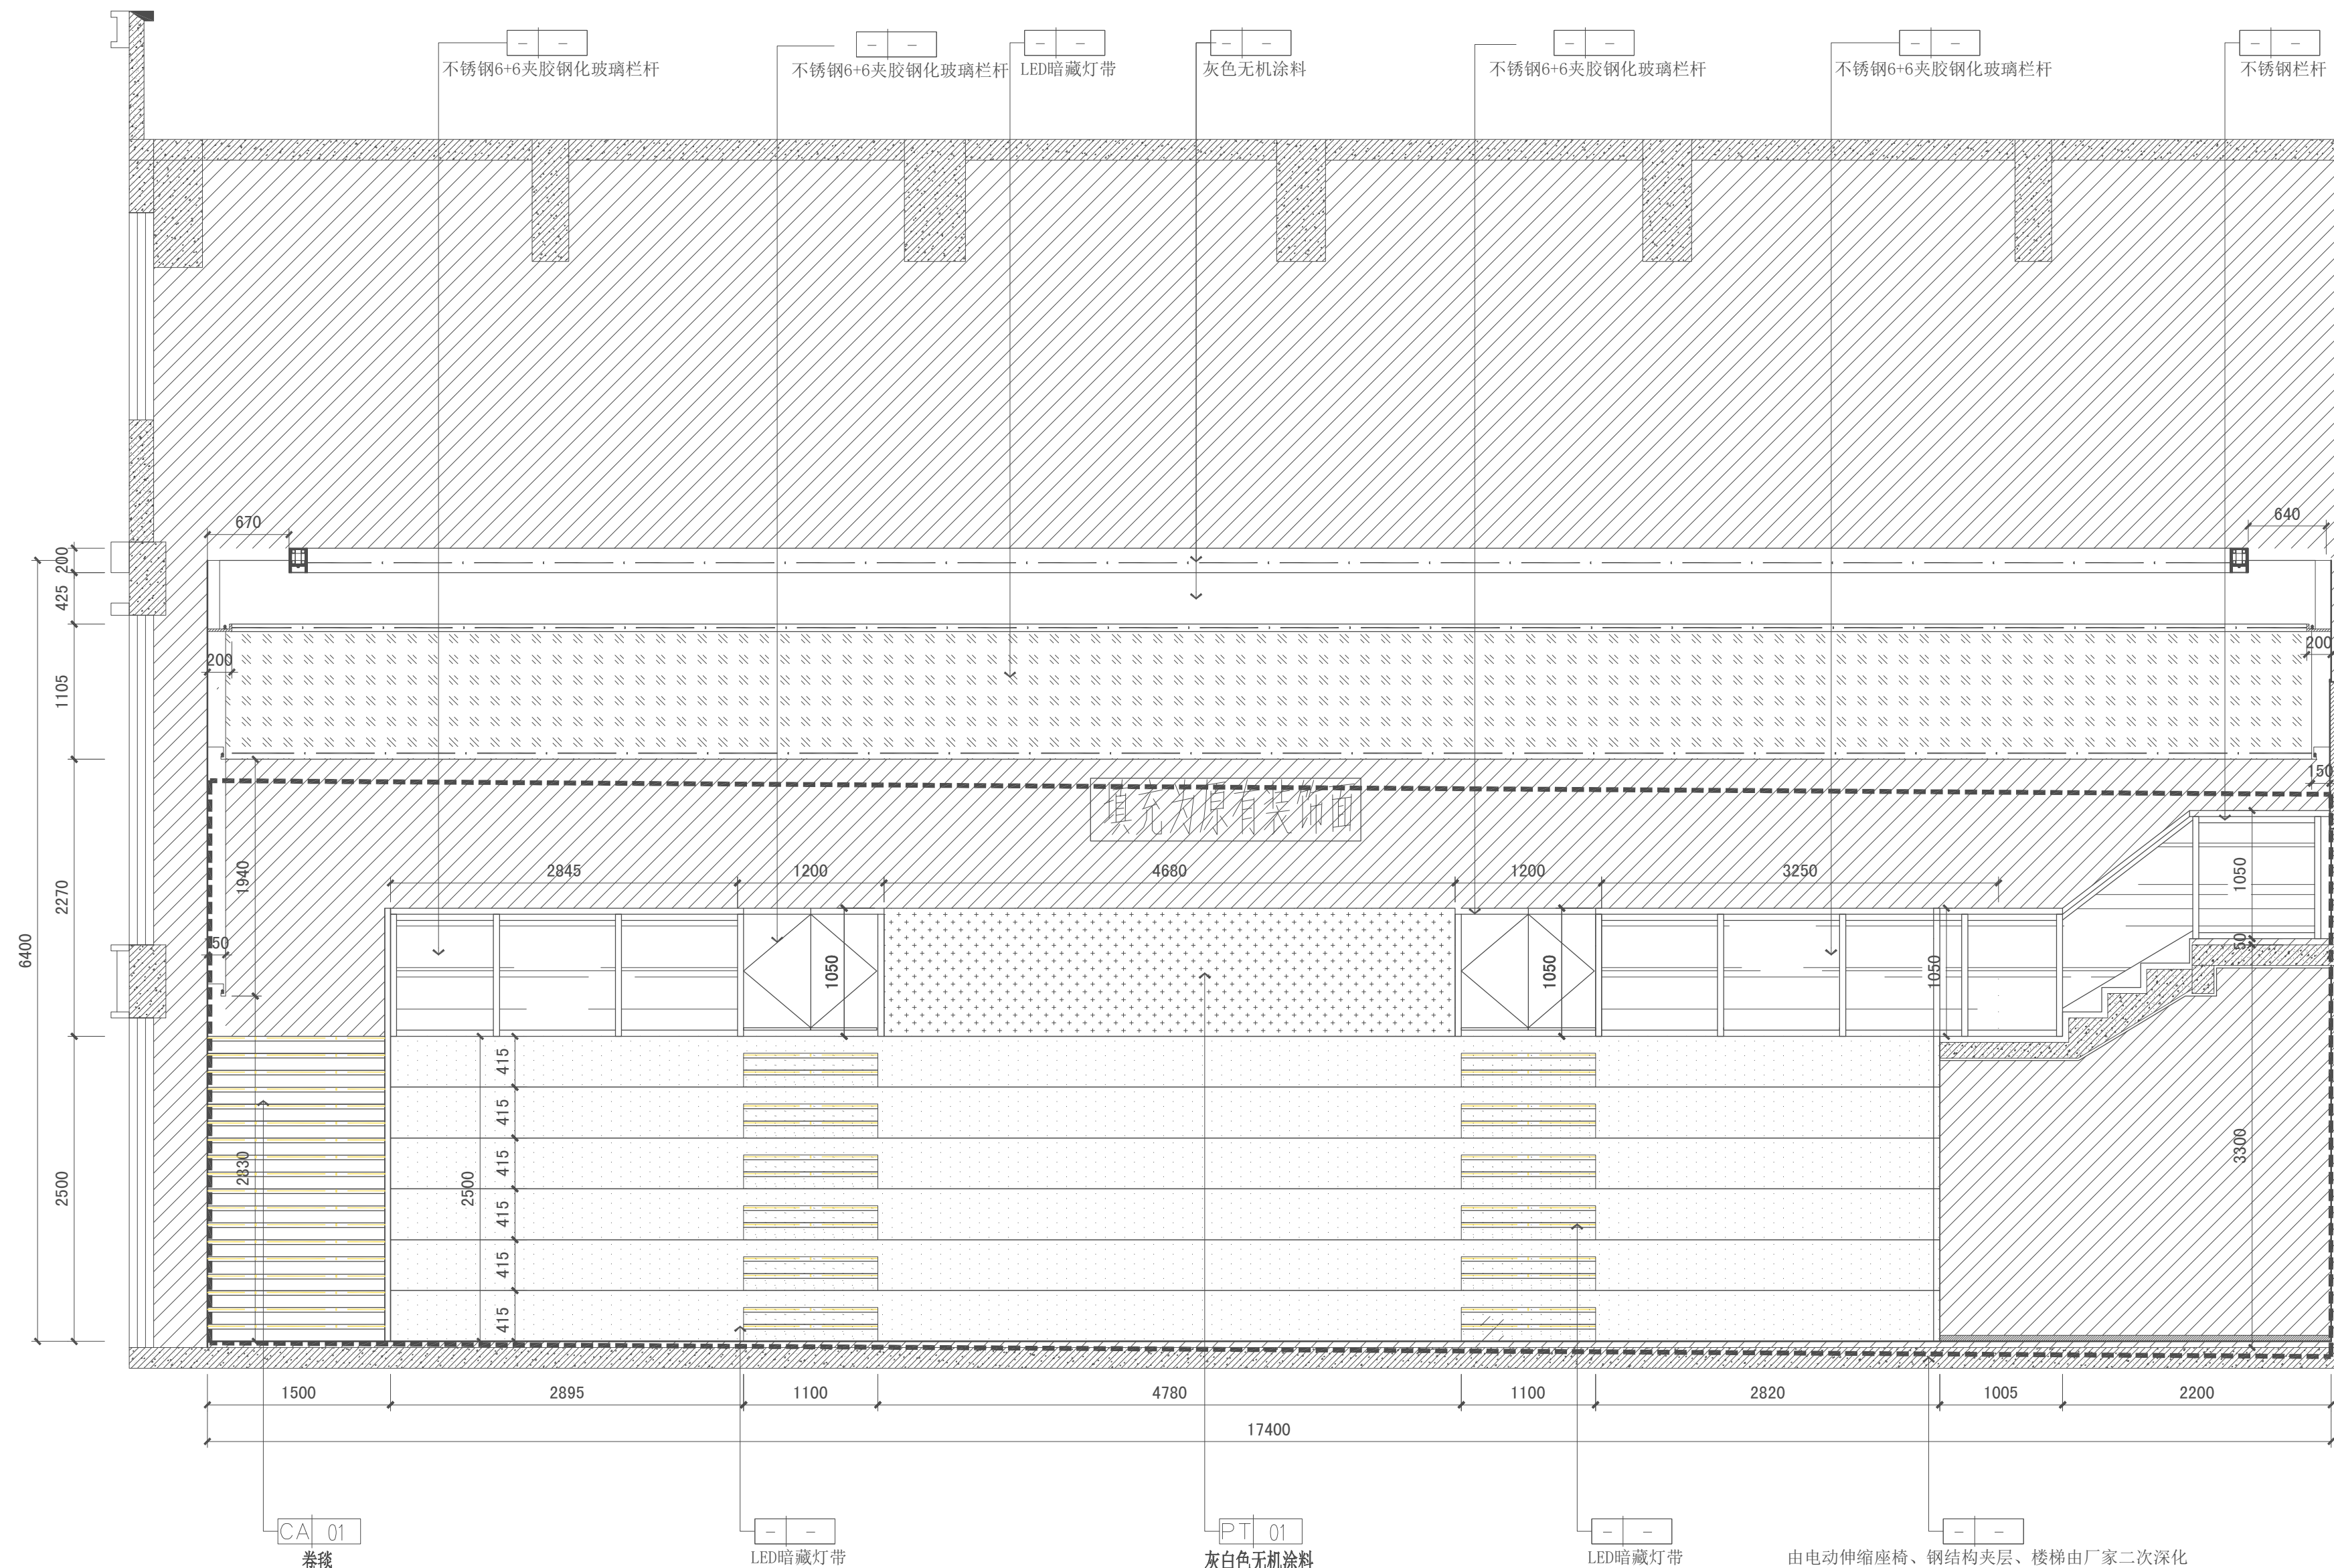


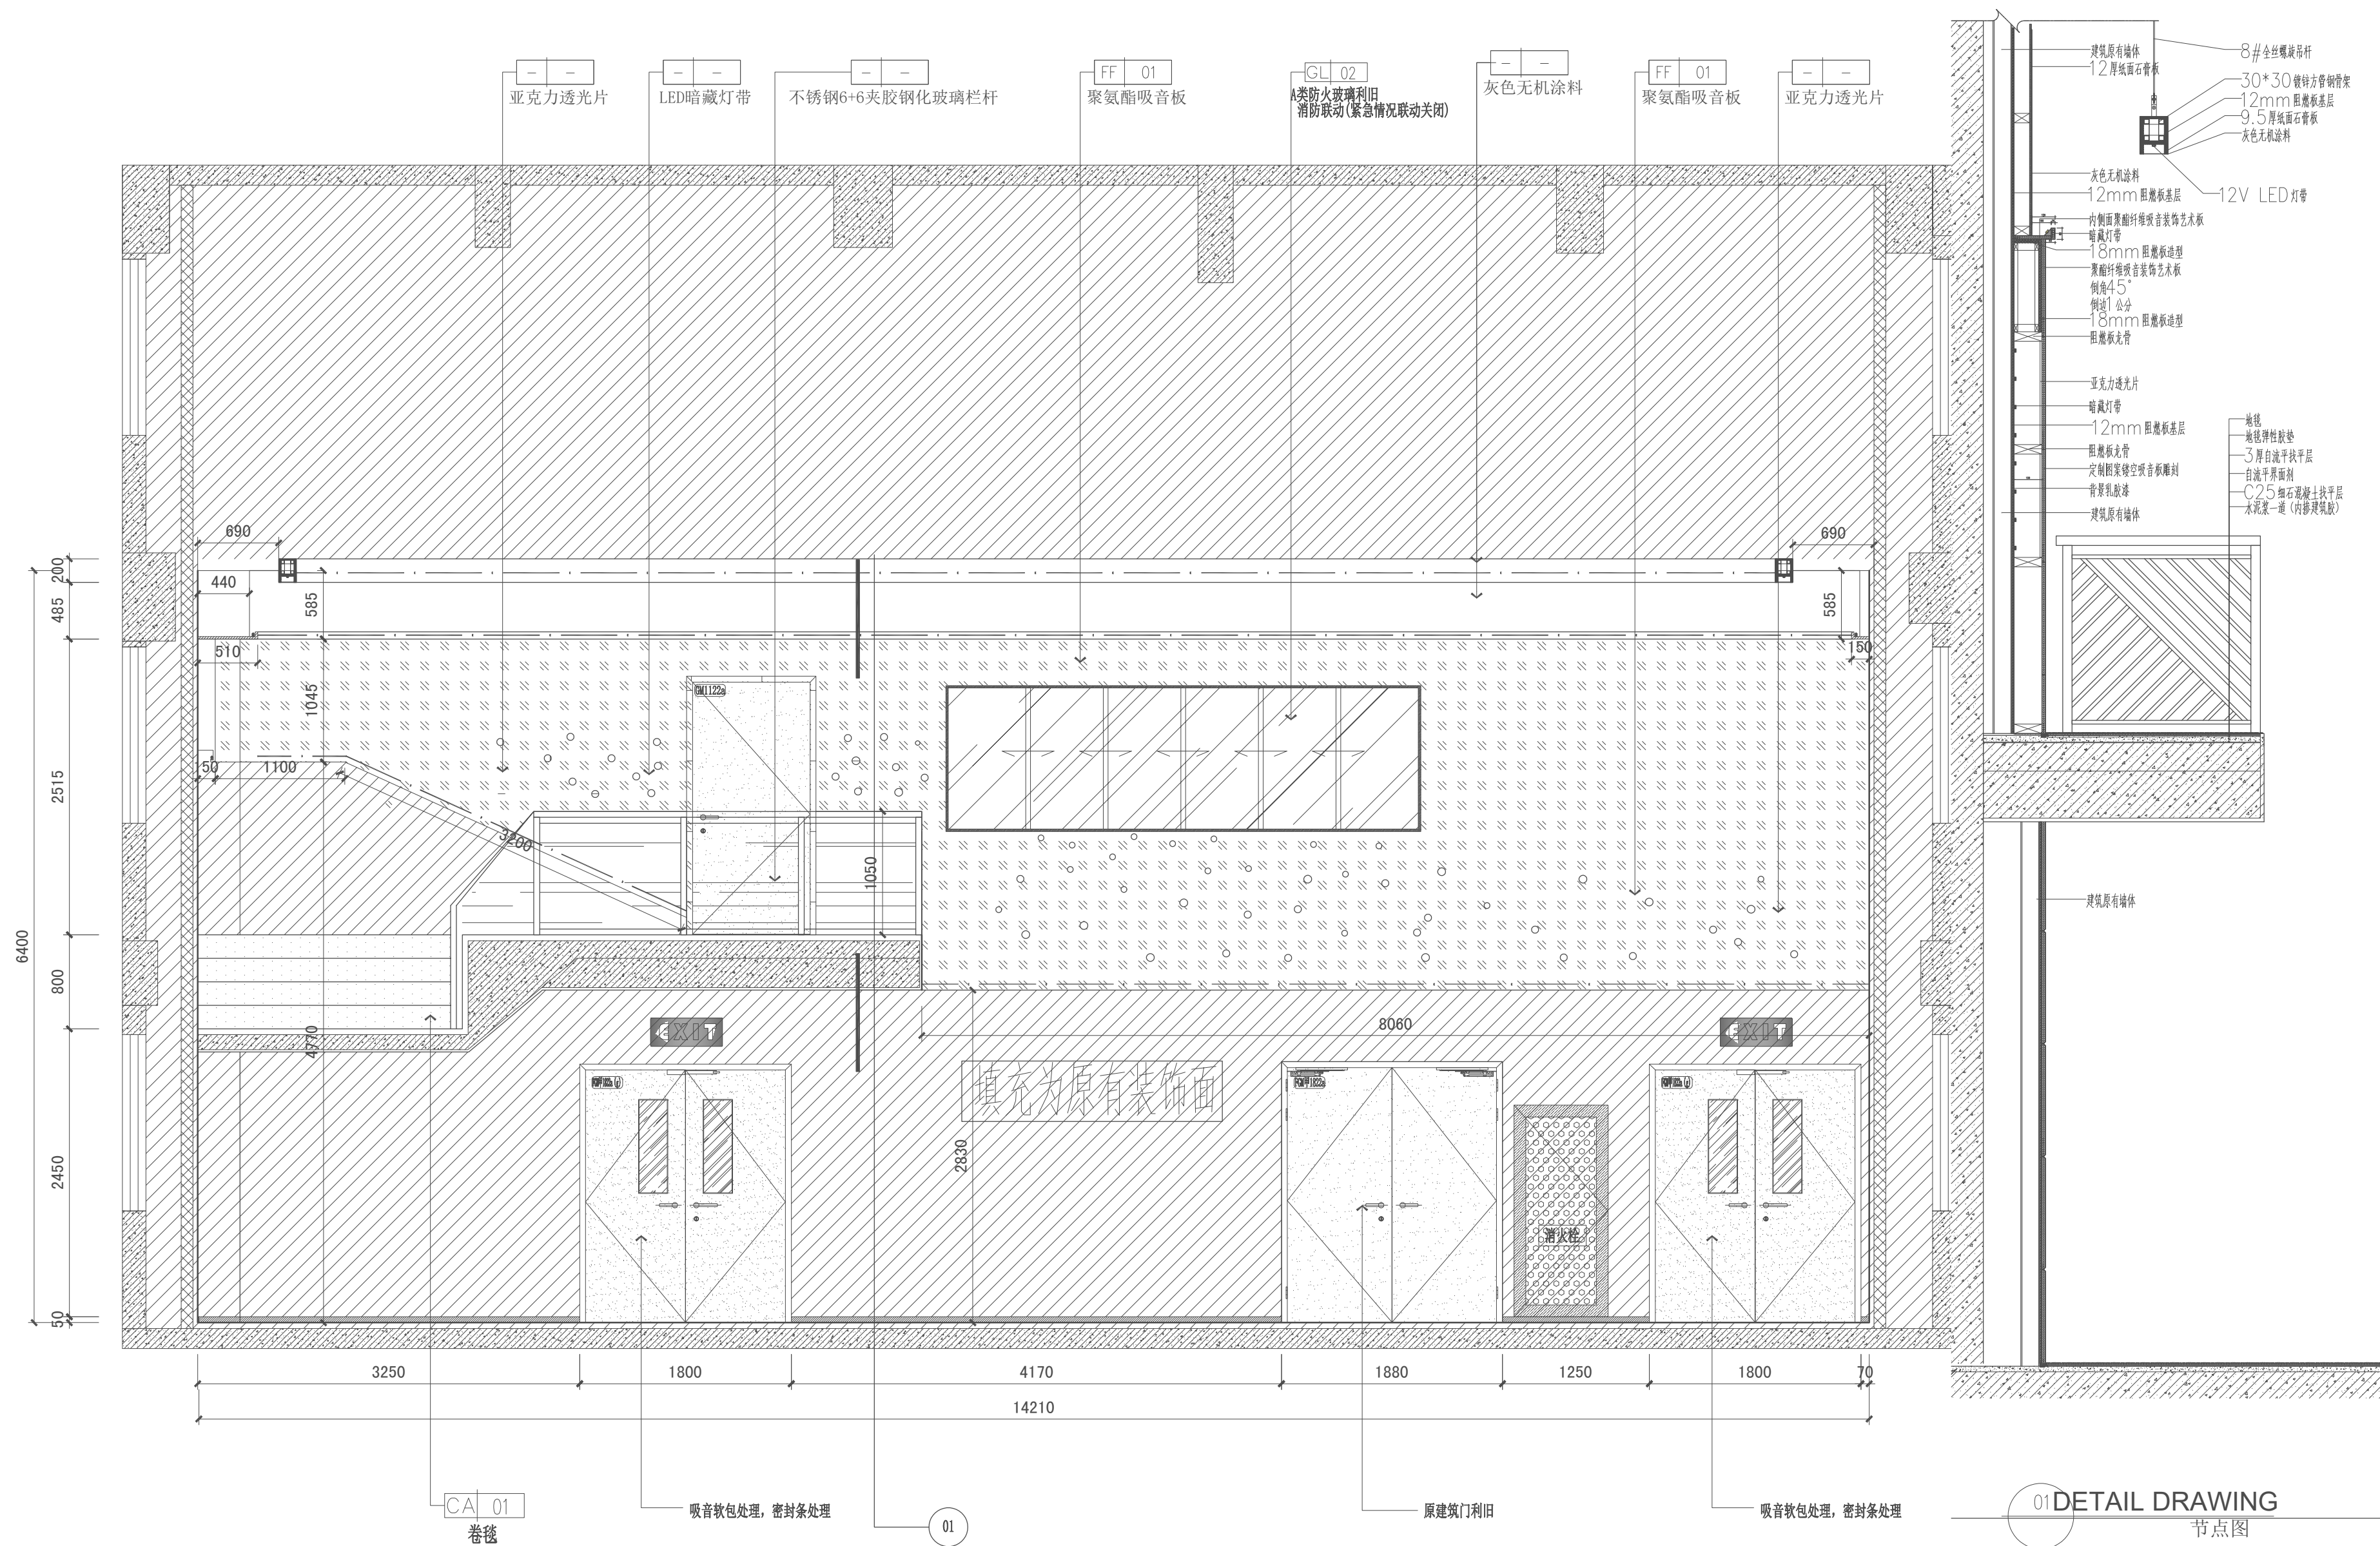



03 ELEVATION
4F-CN 立面图 SCALE3F-CN

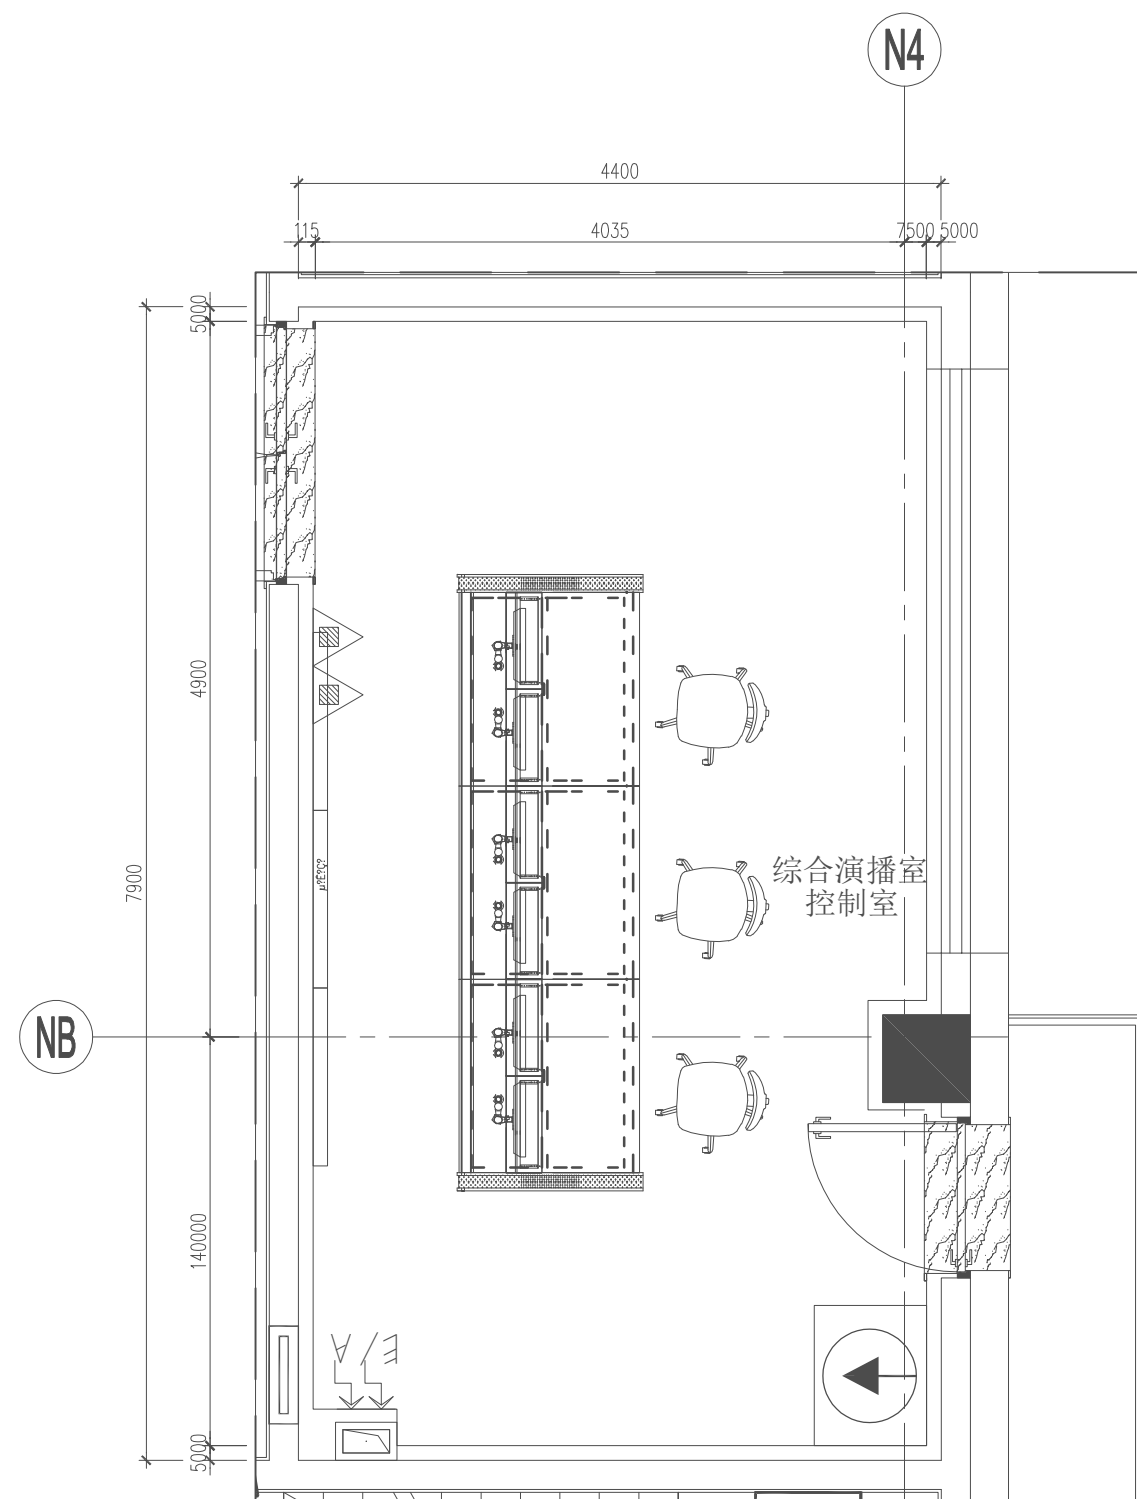

5/F GENERAL LAYOUT PLAN
五层综合演播室控制室平面布置图 SCALE 1:100@A2

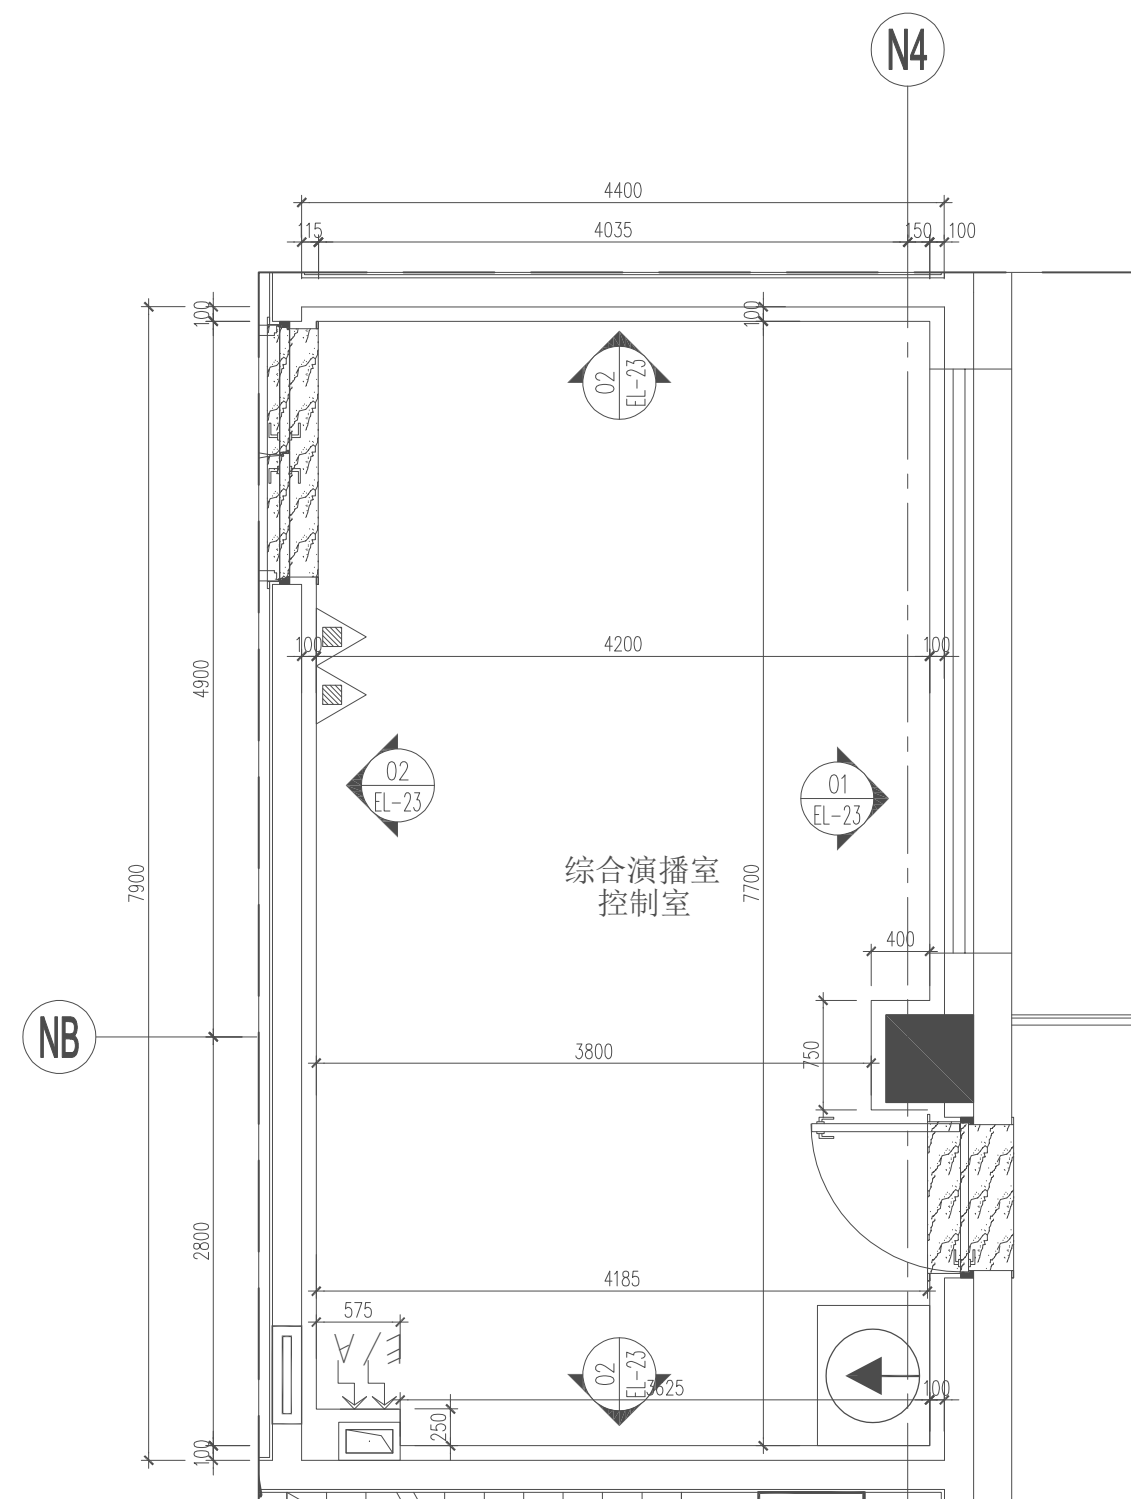

5/F GENERAL CONSTRUCTION PLAN
五层综合演播室控制室总施工平面图 SCALE 1:100@A2

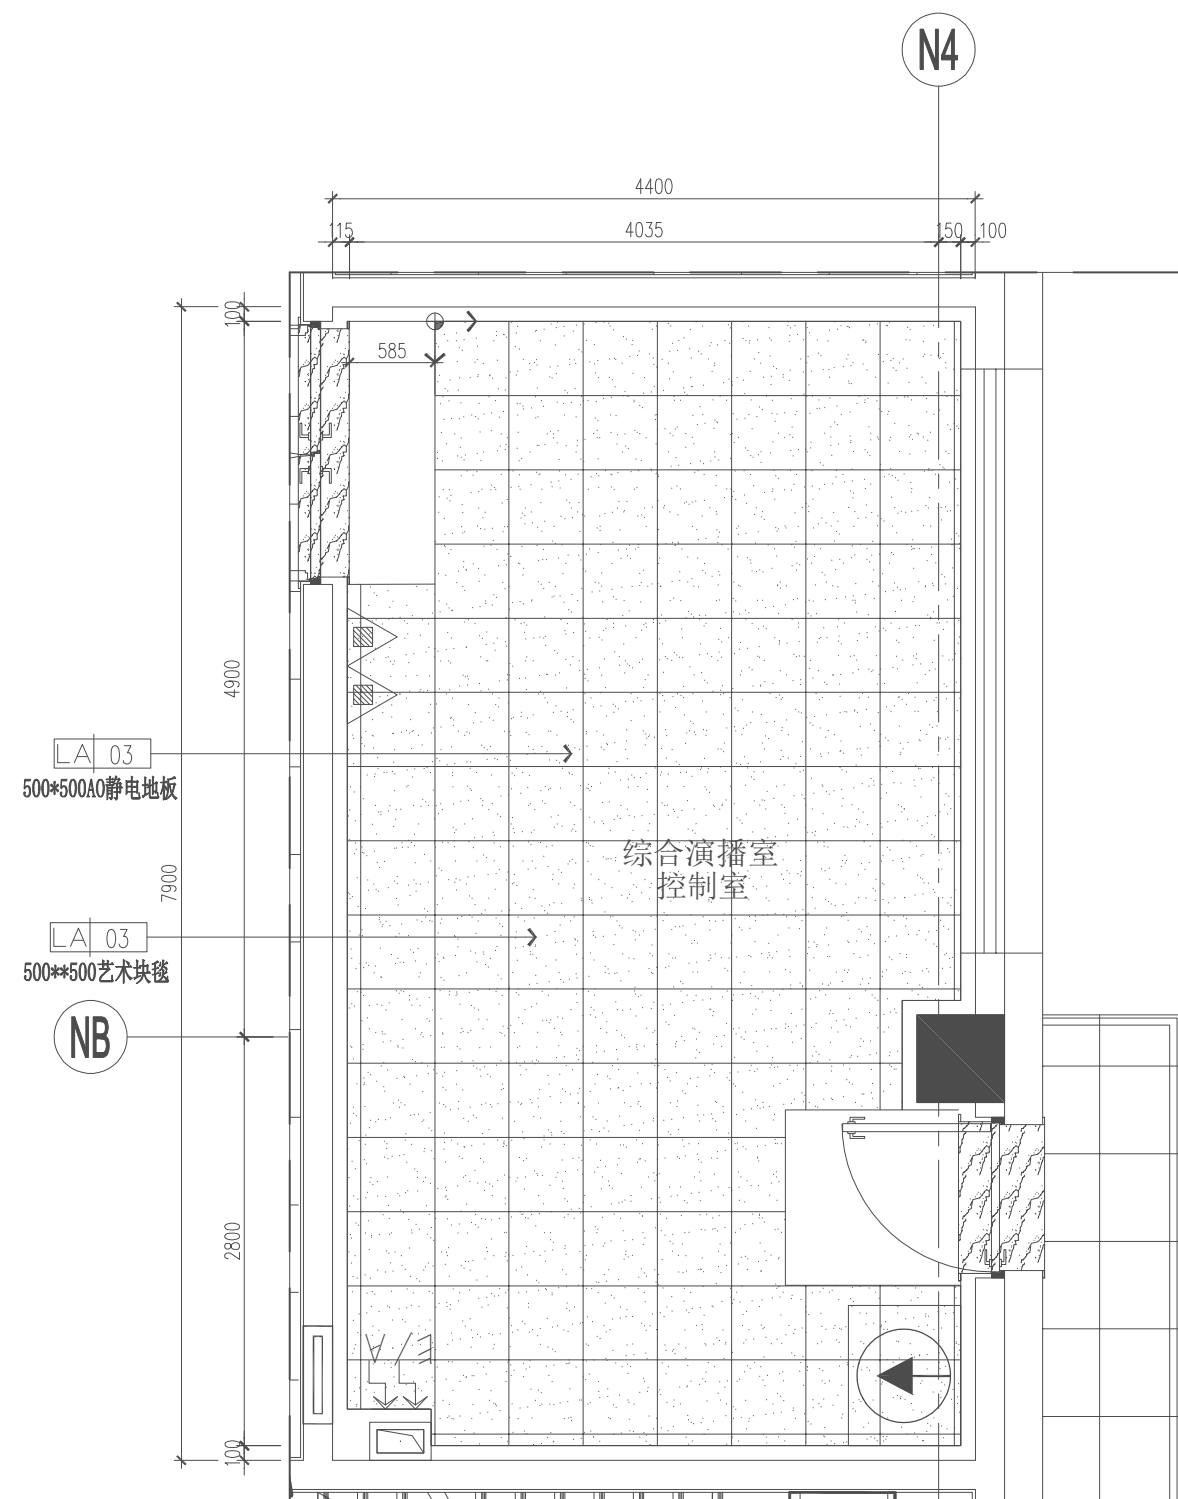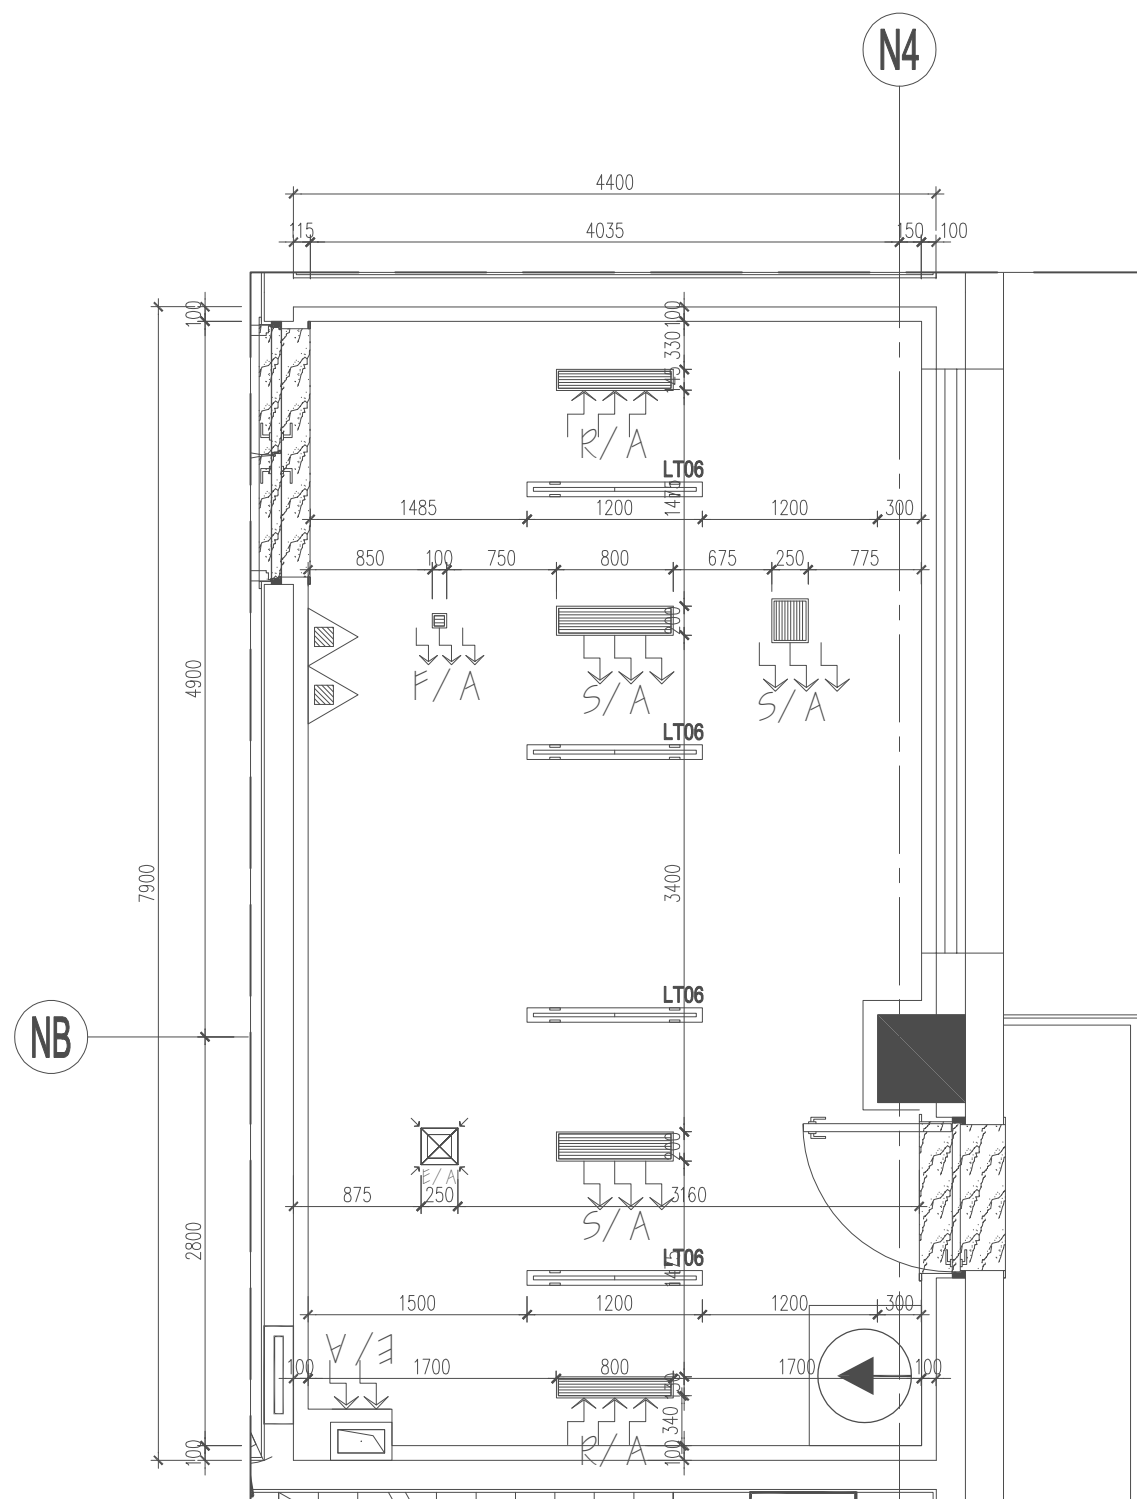


图例	编号	名称
	L08	LED下照筒灯 (内嵌)
	LED02	LED灯带
图例	编号	名称
	/	喷淋
	/	烟感
	/	条形回风口
	/	条形送风口
	/	条形新风口
	/	侧送风口
	/	侧送新风口

5/F GENERAL REFLECTED PLAN
五层综合演播室控制室控制室天花布置图SCALE 1:100@A2


5/F GENERAL FLOOR PLAN
五层总地坪饰面图SCALE 1:100@A2

图例	名称
	起铺点
	10mm宽成品不锈钢伸缩缝条


注明：01、石材与瓷砖分缝线
10mm宽成品不锈钢伸缩缝条。

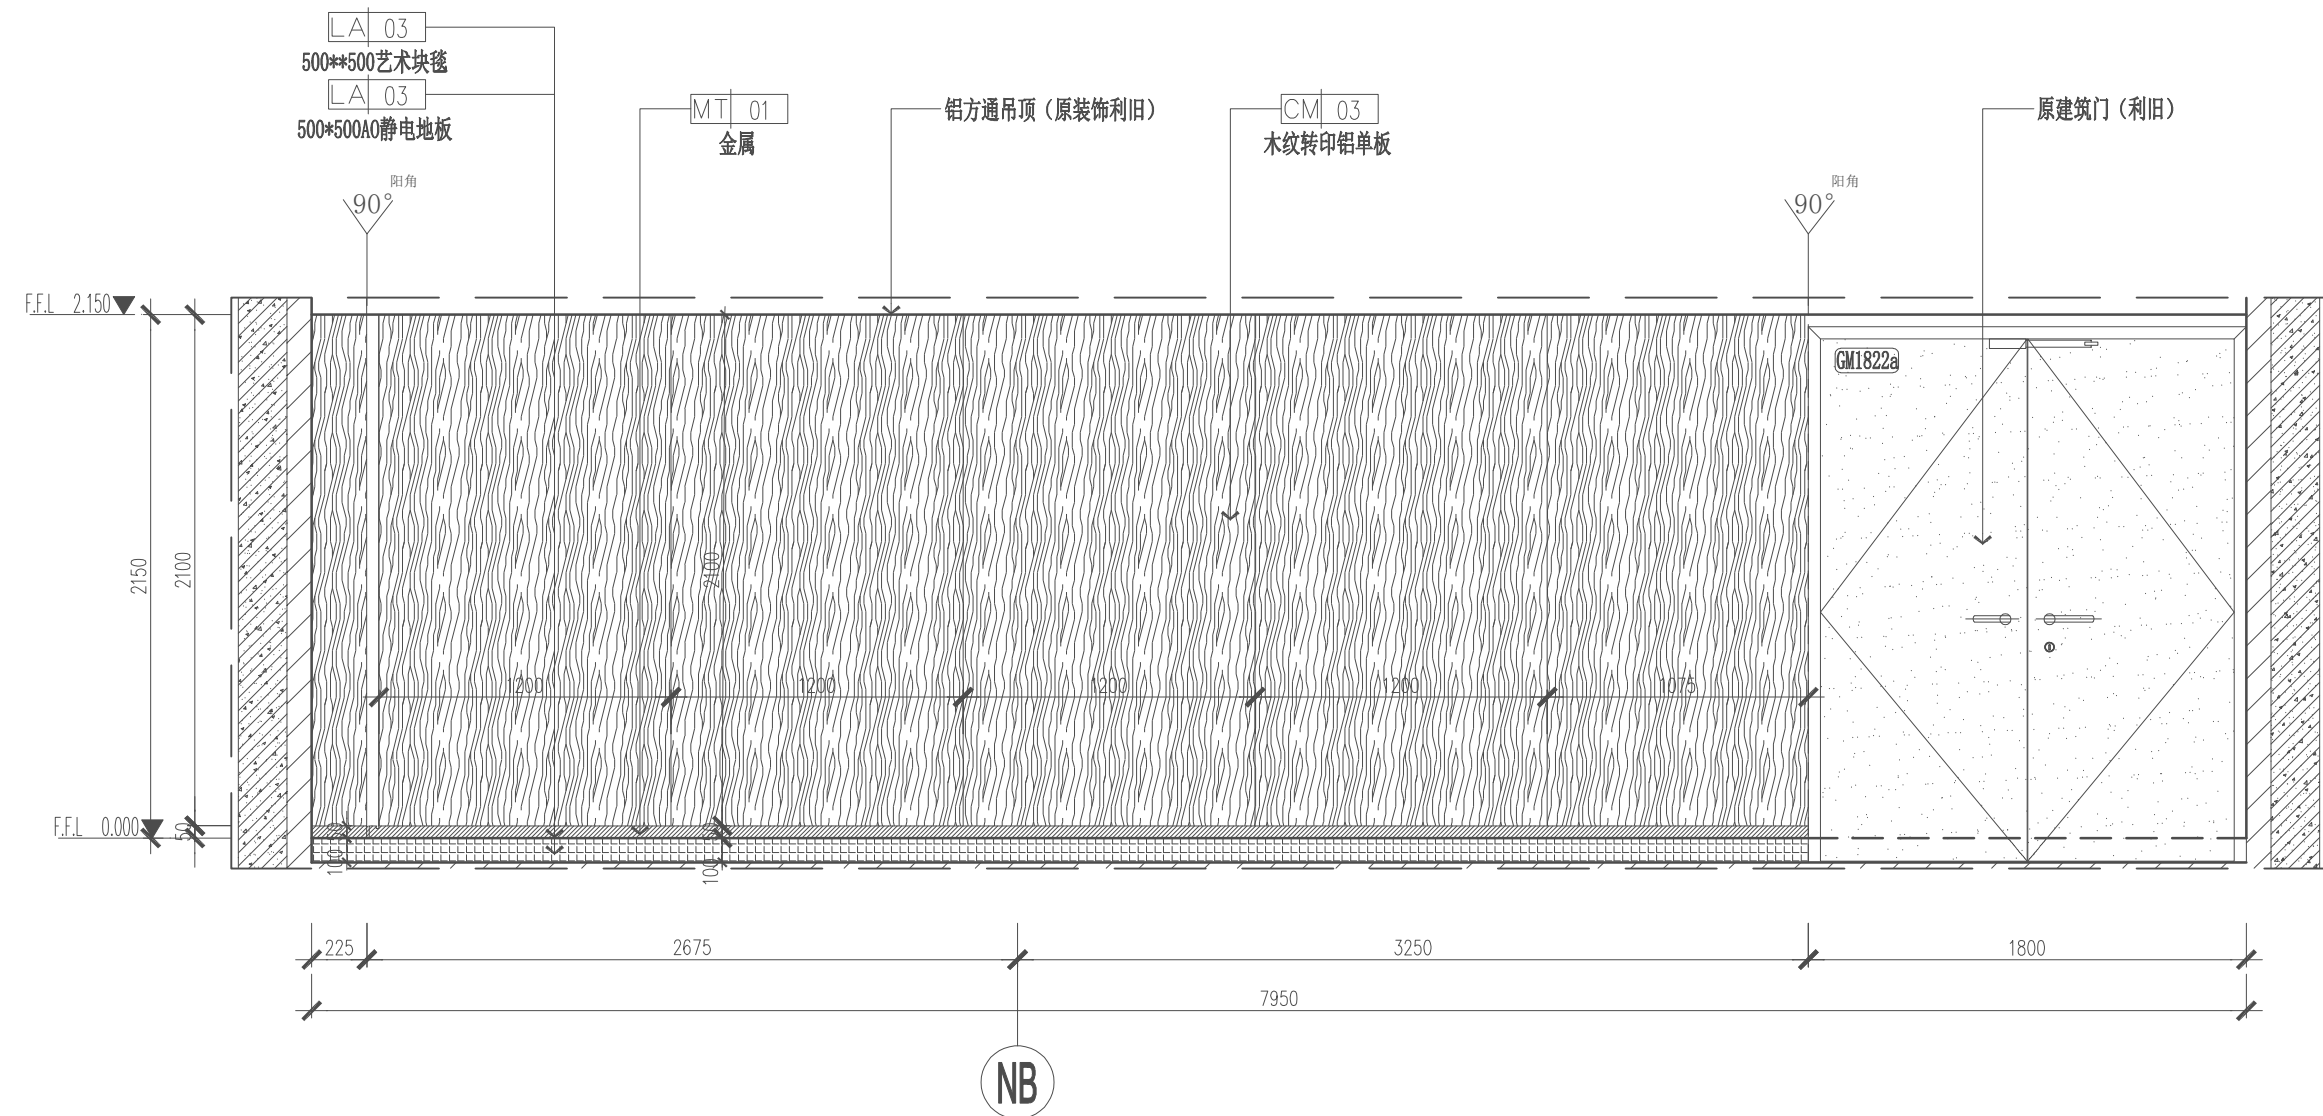

03 ELEVATION (五层综合演播室控制室立面图03)
4F-CN 立面图 SCALE 1:30

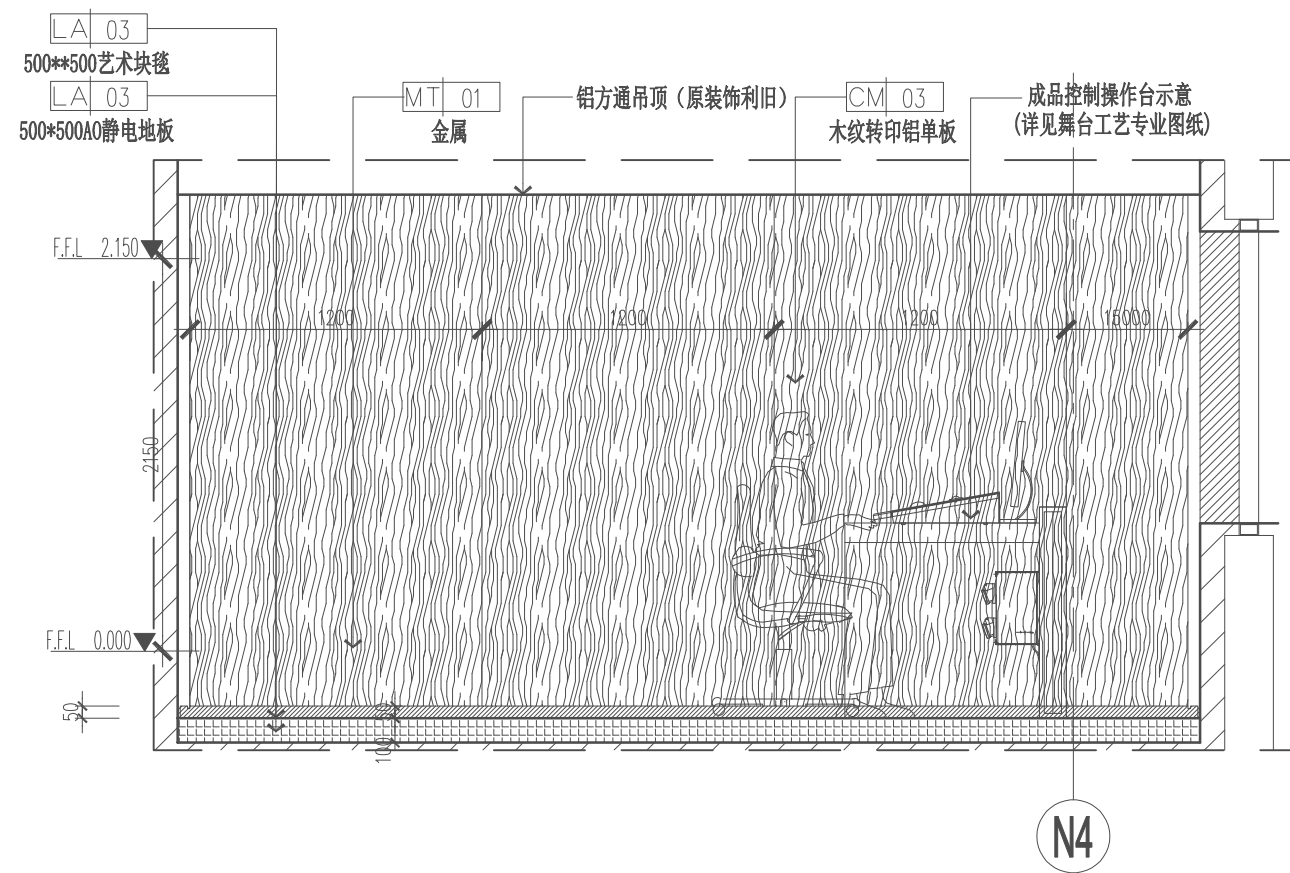


04 ELEVATION (五层综合演播室控制室立面图04)
4F-CN 立面图 SCALE 1:30

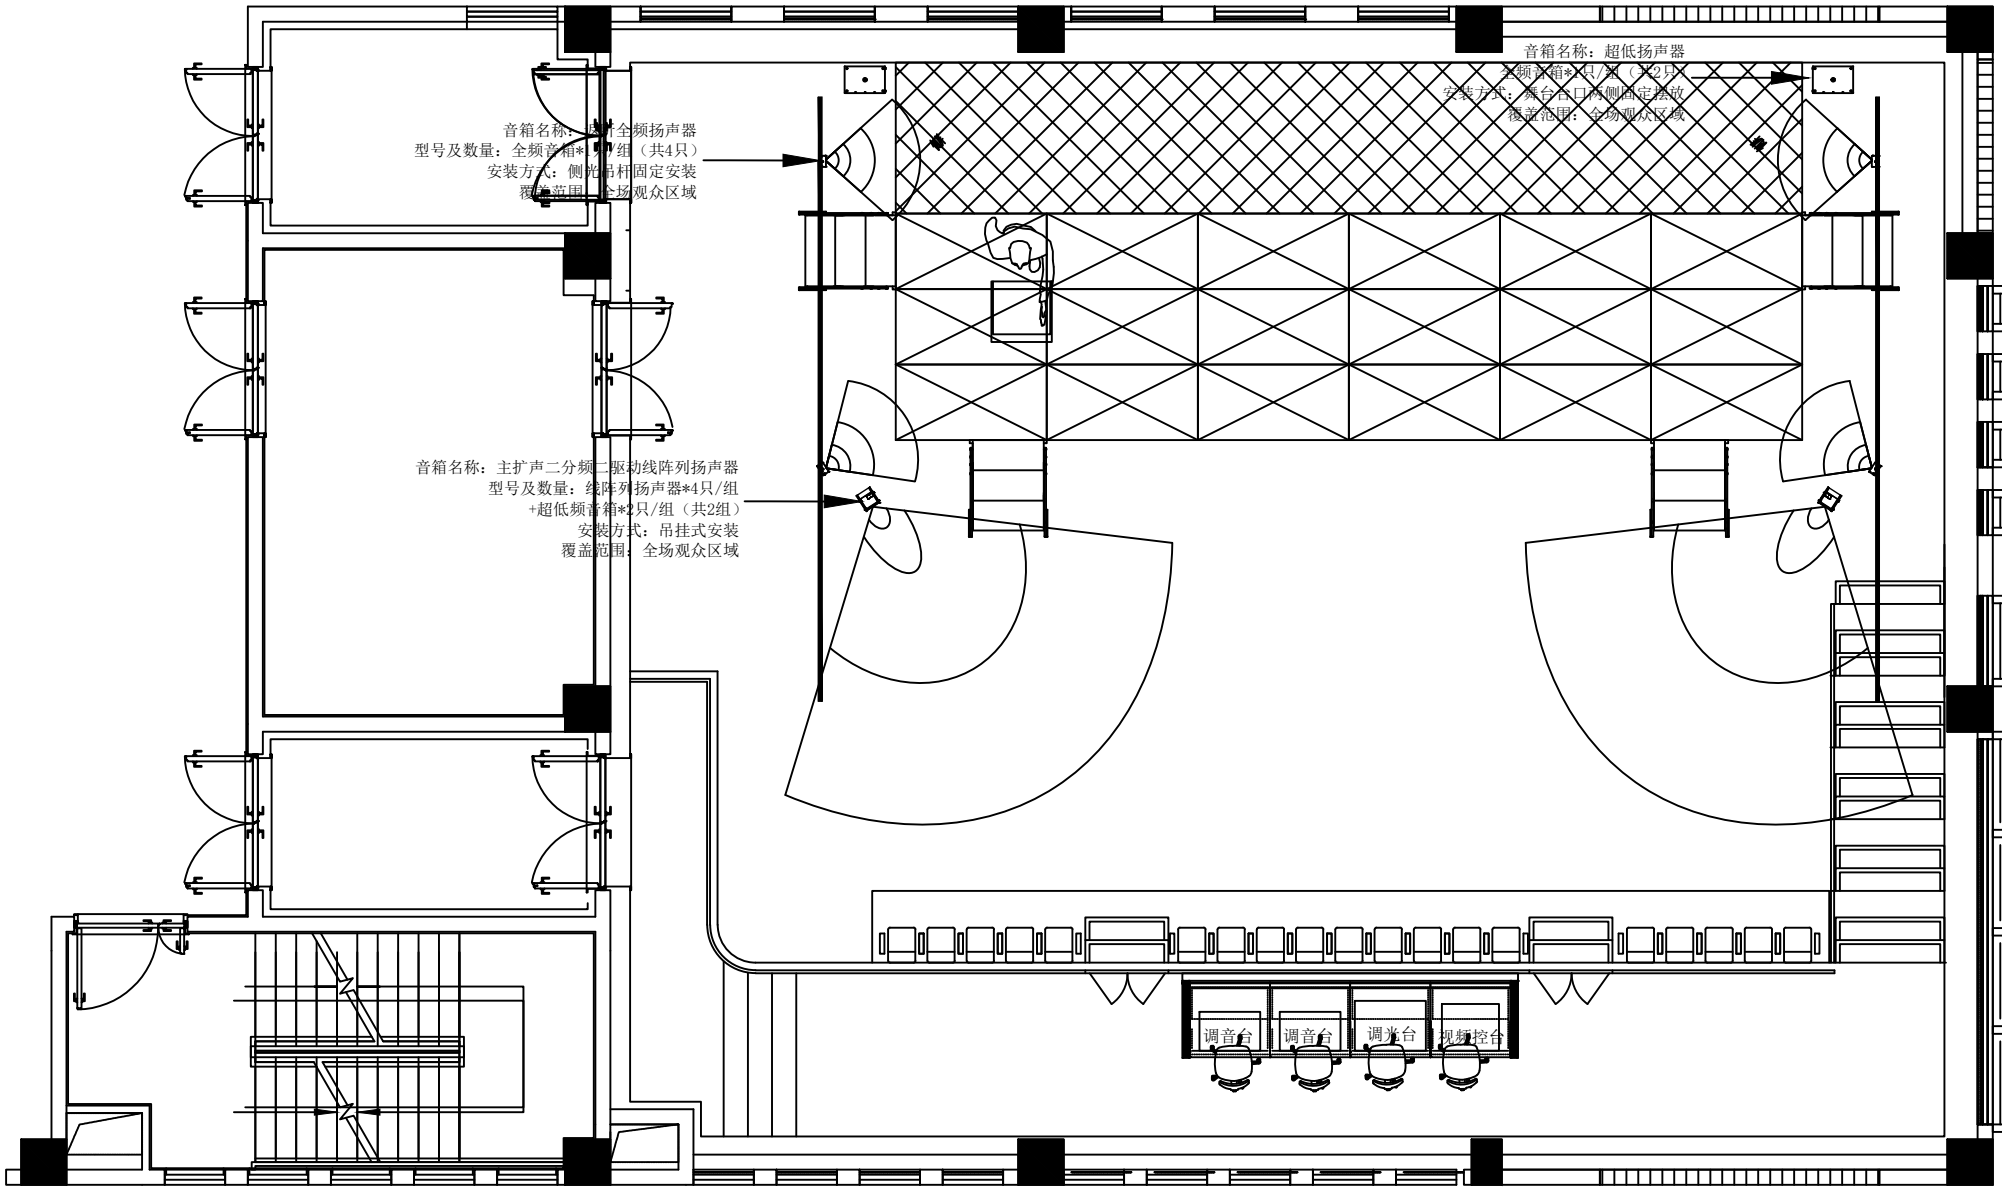


4F综合演播室音响系统平面图

序号	图例	设备名称	数量	单位	备注
1		线阵列扬声器组	2	组	吊架安装
2		返听全频扬声器	4	台	落地安装
3		超低频扬声器	2	台	落地安装

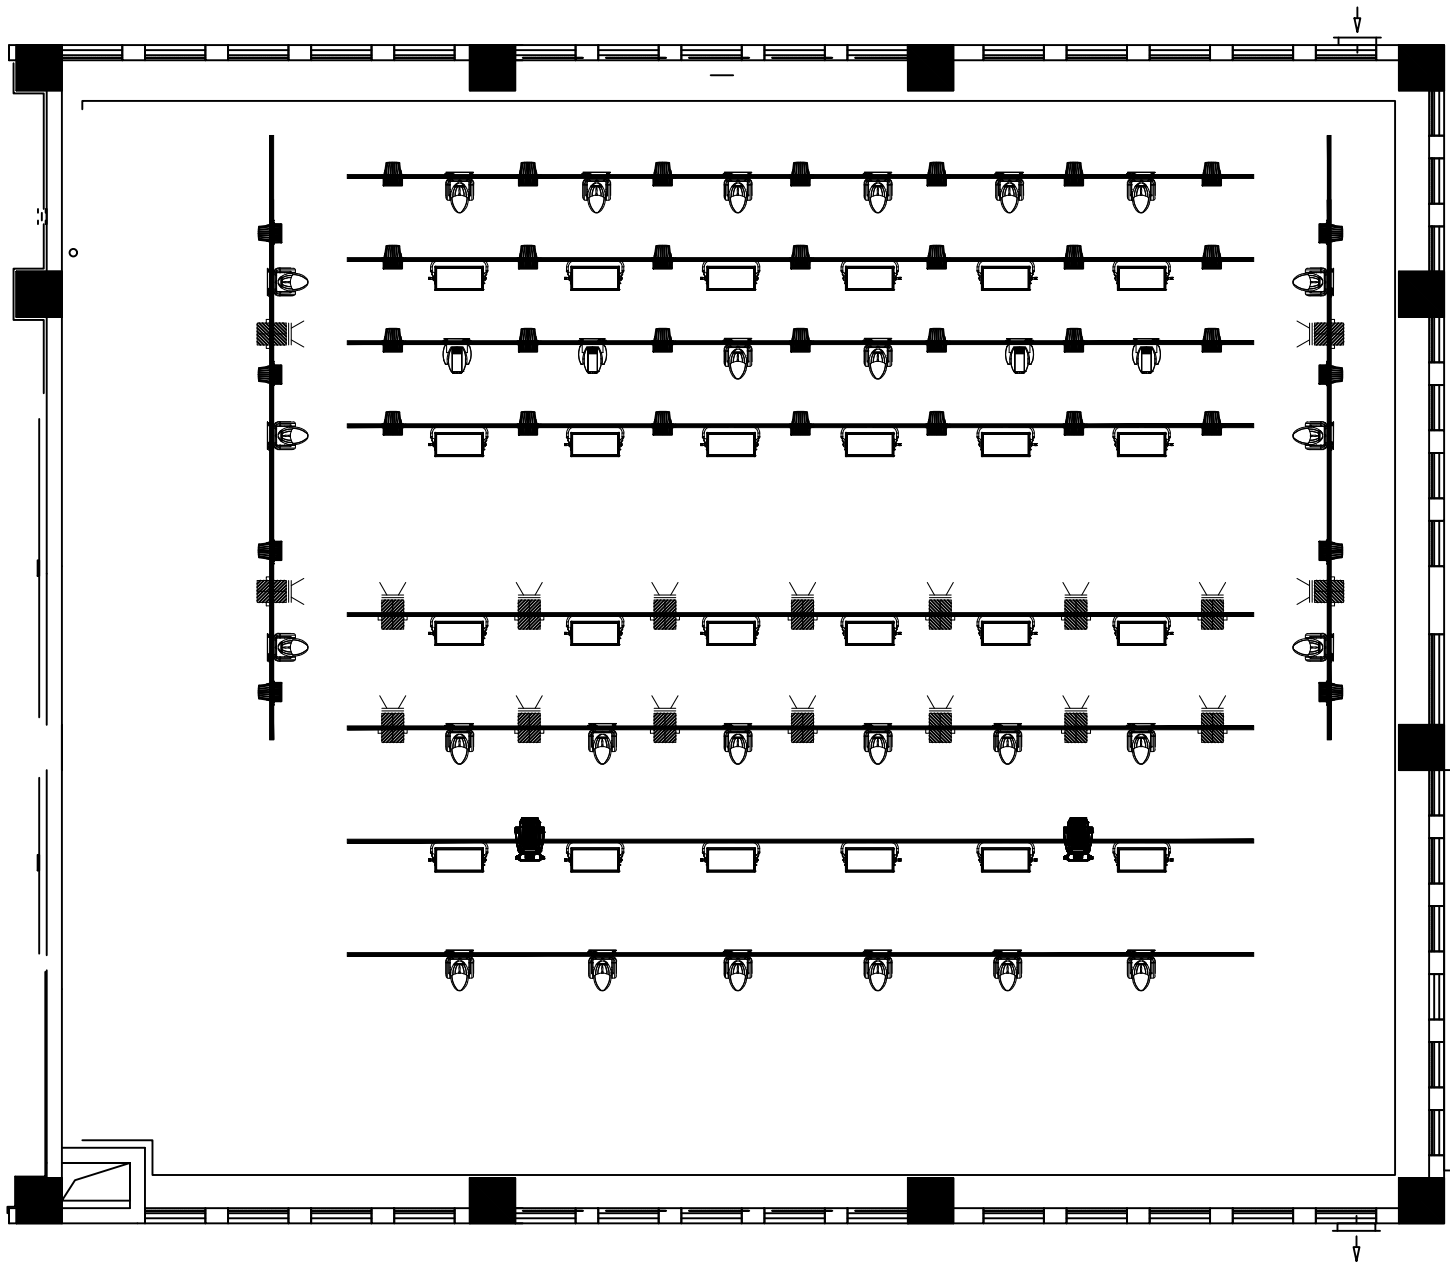


4F综合演播室灯光系统平面图（一）

序号	图例	设备名称	数量	单位	备注
1		LED变焦静音聚光灯	18	台	
2		LED平板柔光灯	24	台	
3		LED定焦帕灯	36	台	
4		HID三合一灯	26	台	
5		LED四合一灯	4	台	
6		LED电脑切割灯	2	台	

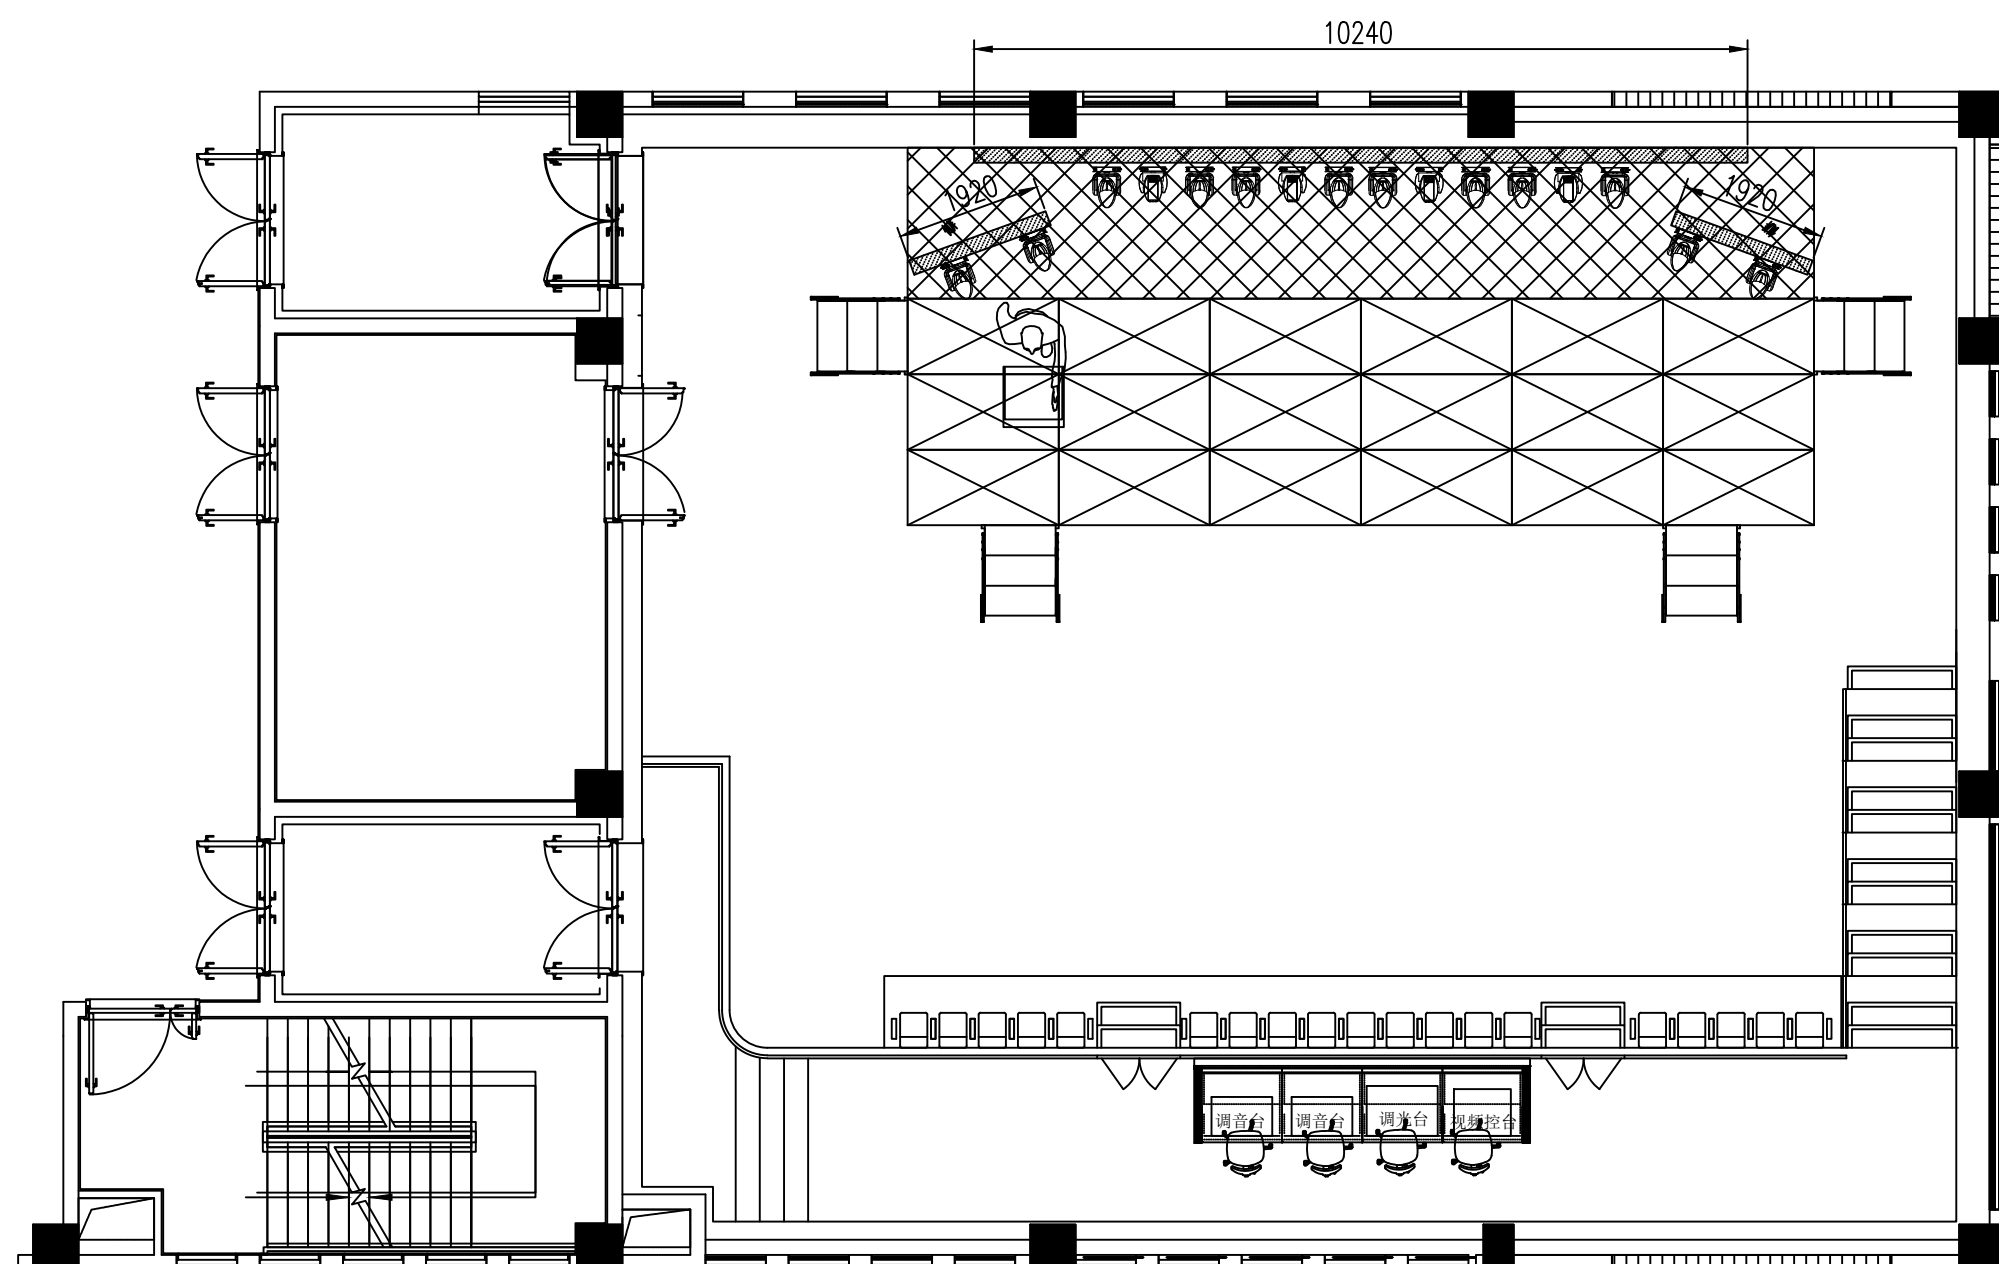


4F综合演播室灯光系统平面图(二)

序号	图例	设备名称	数量	单位	备注
1		HID三合一灯	12	台	
2		LED四合一灯	4	台	

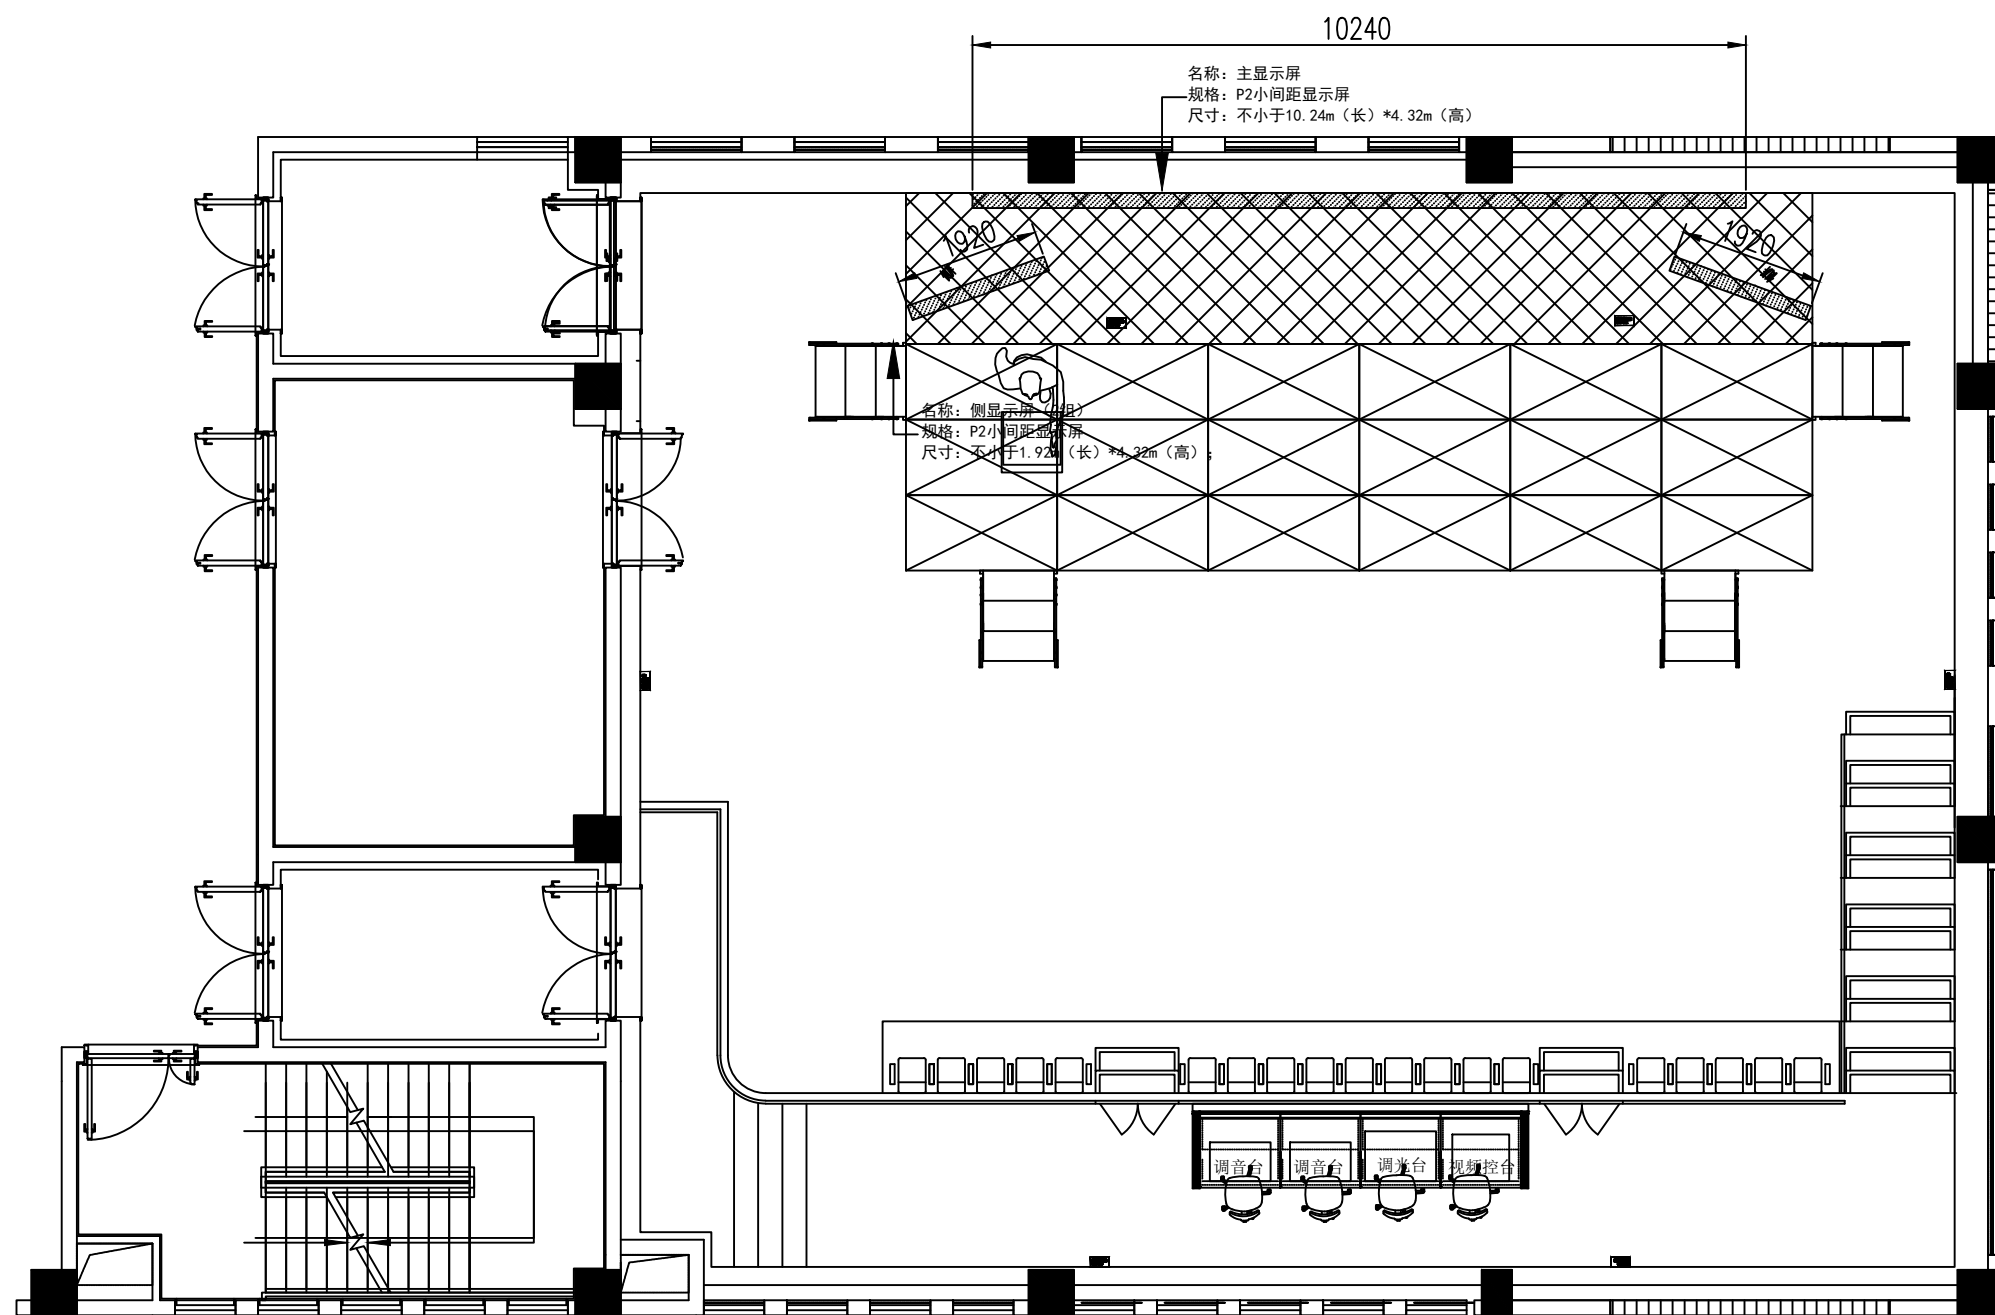




4F综合演播室显示系统平面图

序号	图例	设备名称	数量	单位	备注
1		LED屏	3	块	支架安装
2		接口箱	6	套	嵌入安装

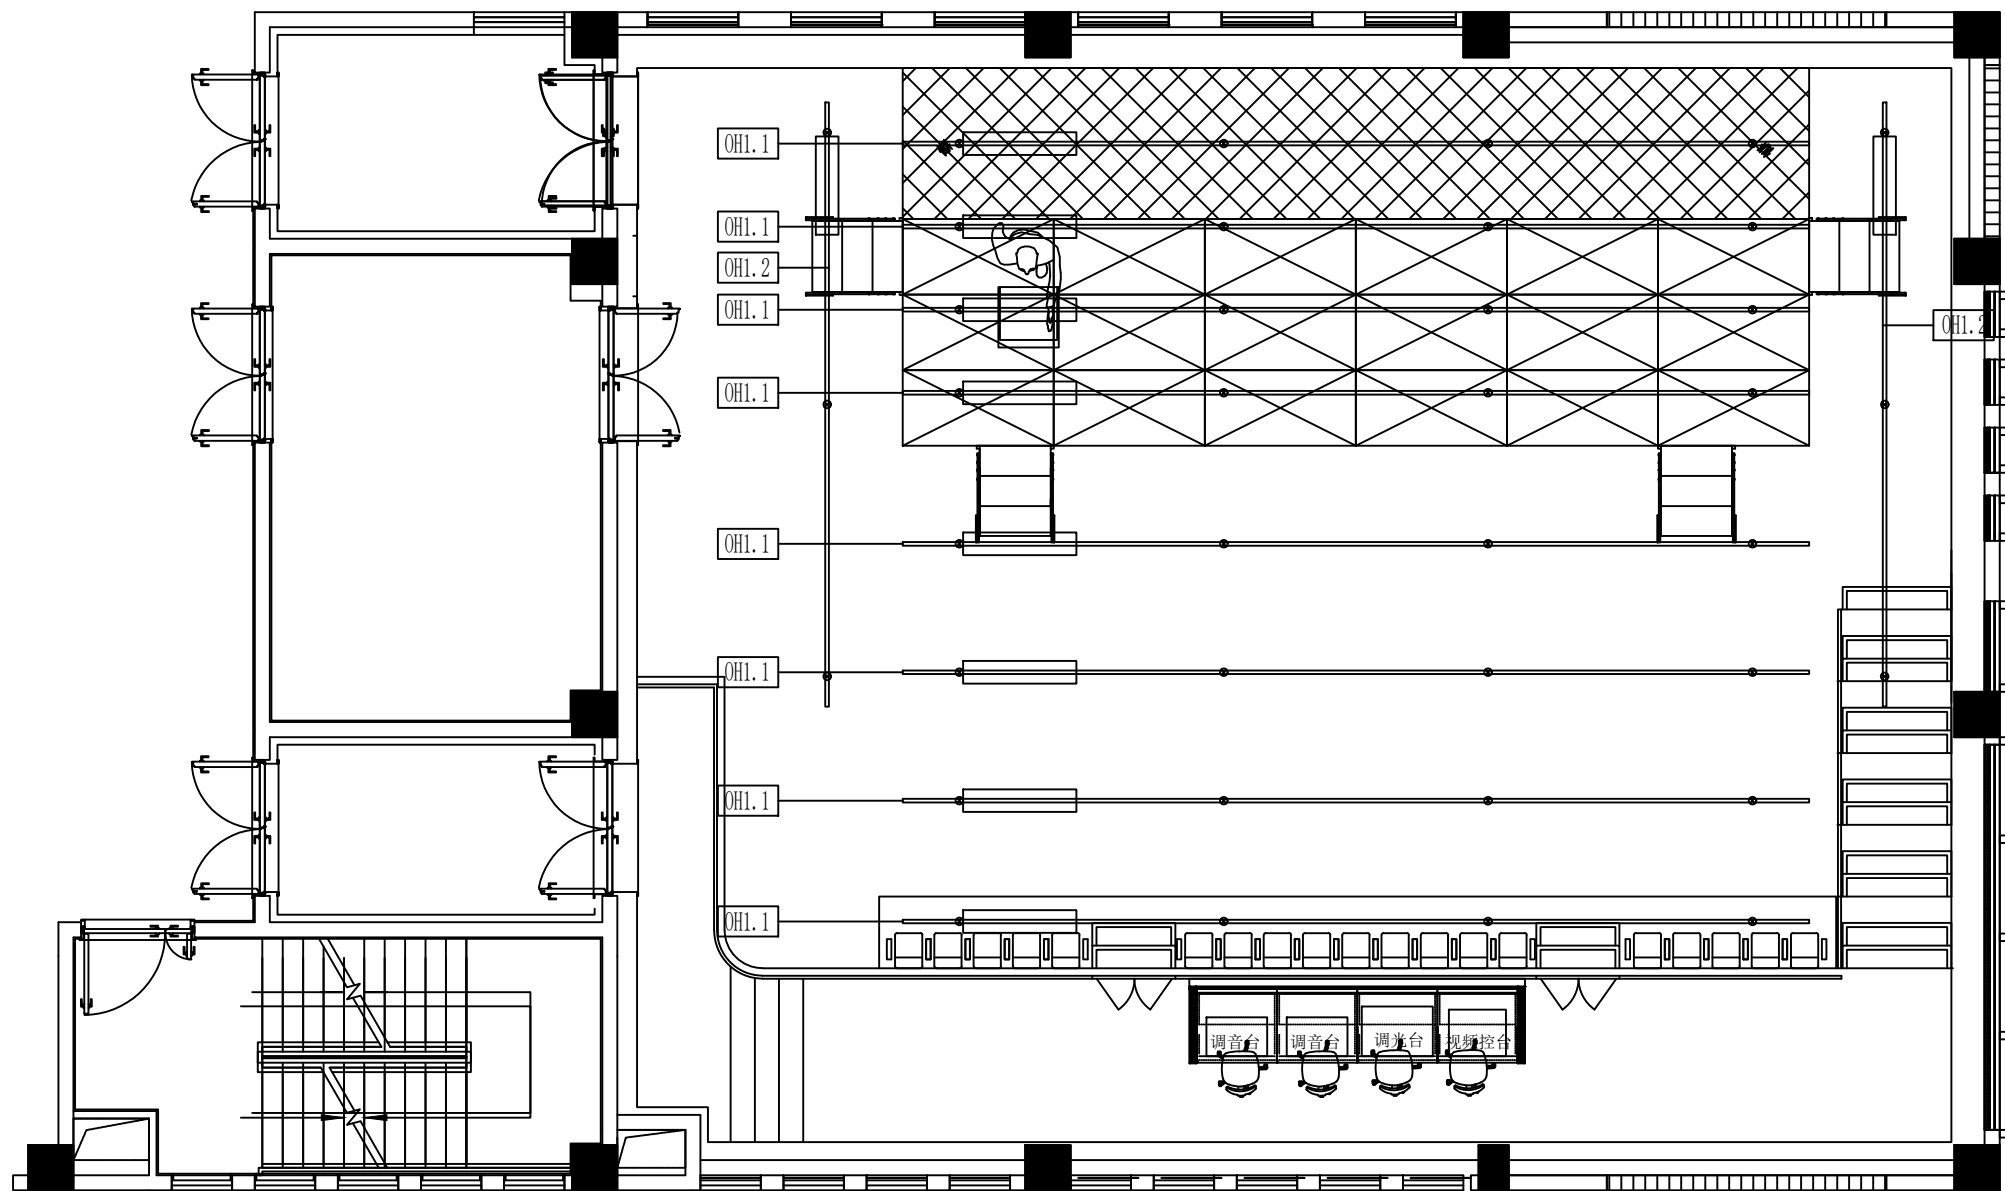


4F综合演播室台上设备吊杆布置图

舞台机械设备清单					
编号	设备名称	载荷	速度(m/s)	单位	数量
OH1.1	电动灯光吊杆	600KG	0.2	套	8
OH1.2	电动机械吊杆	600KG	0.2	套	2

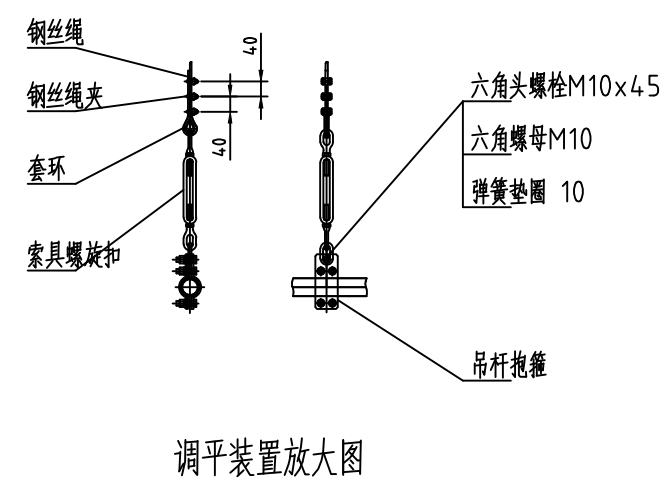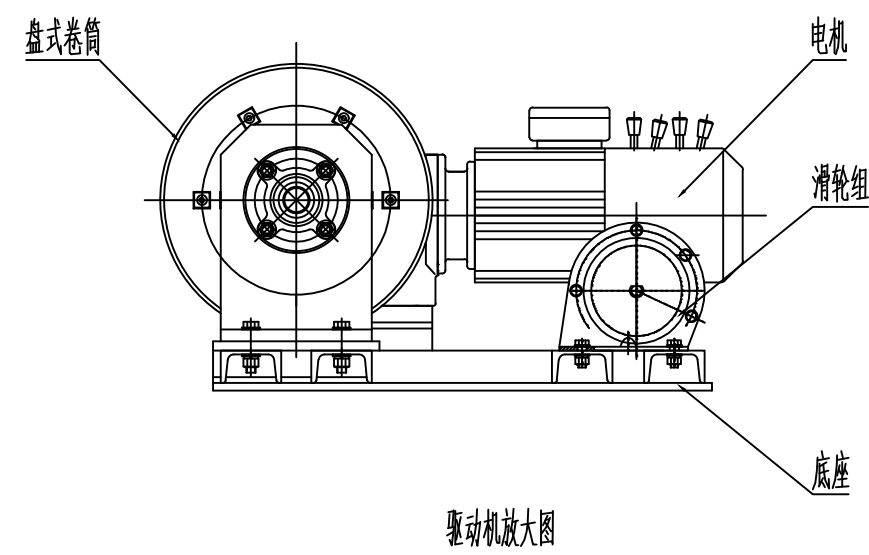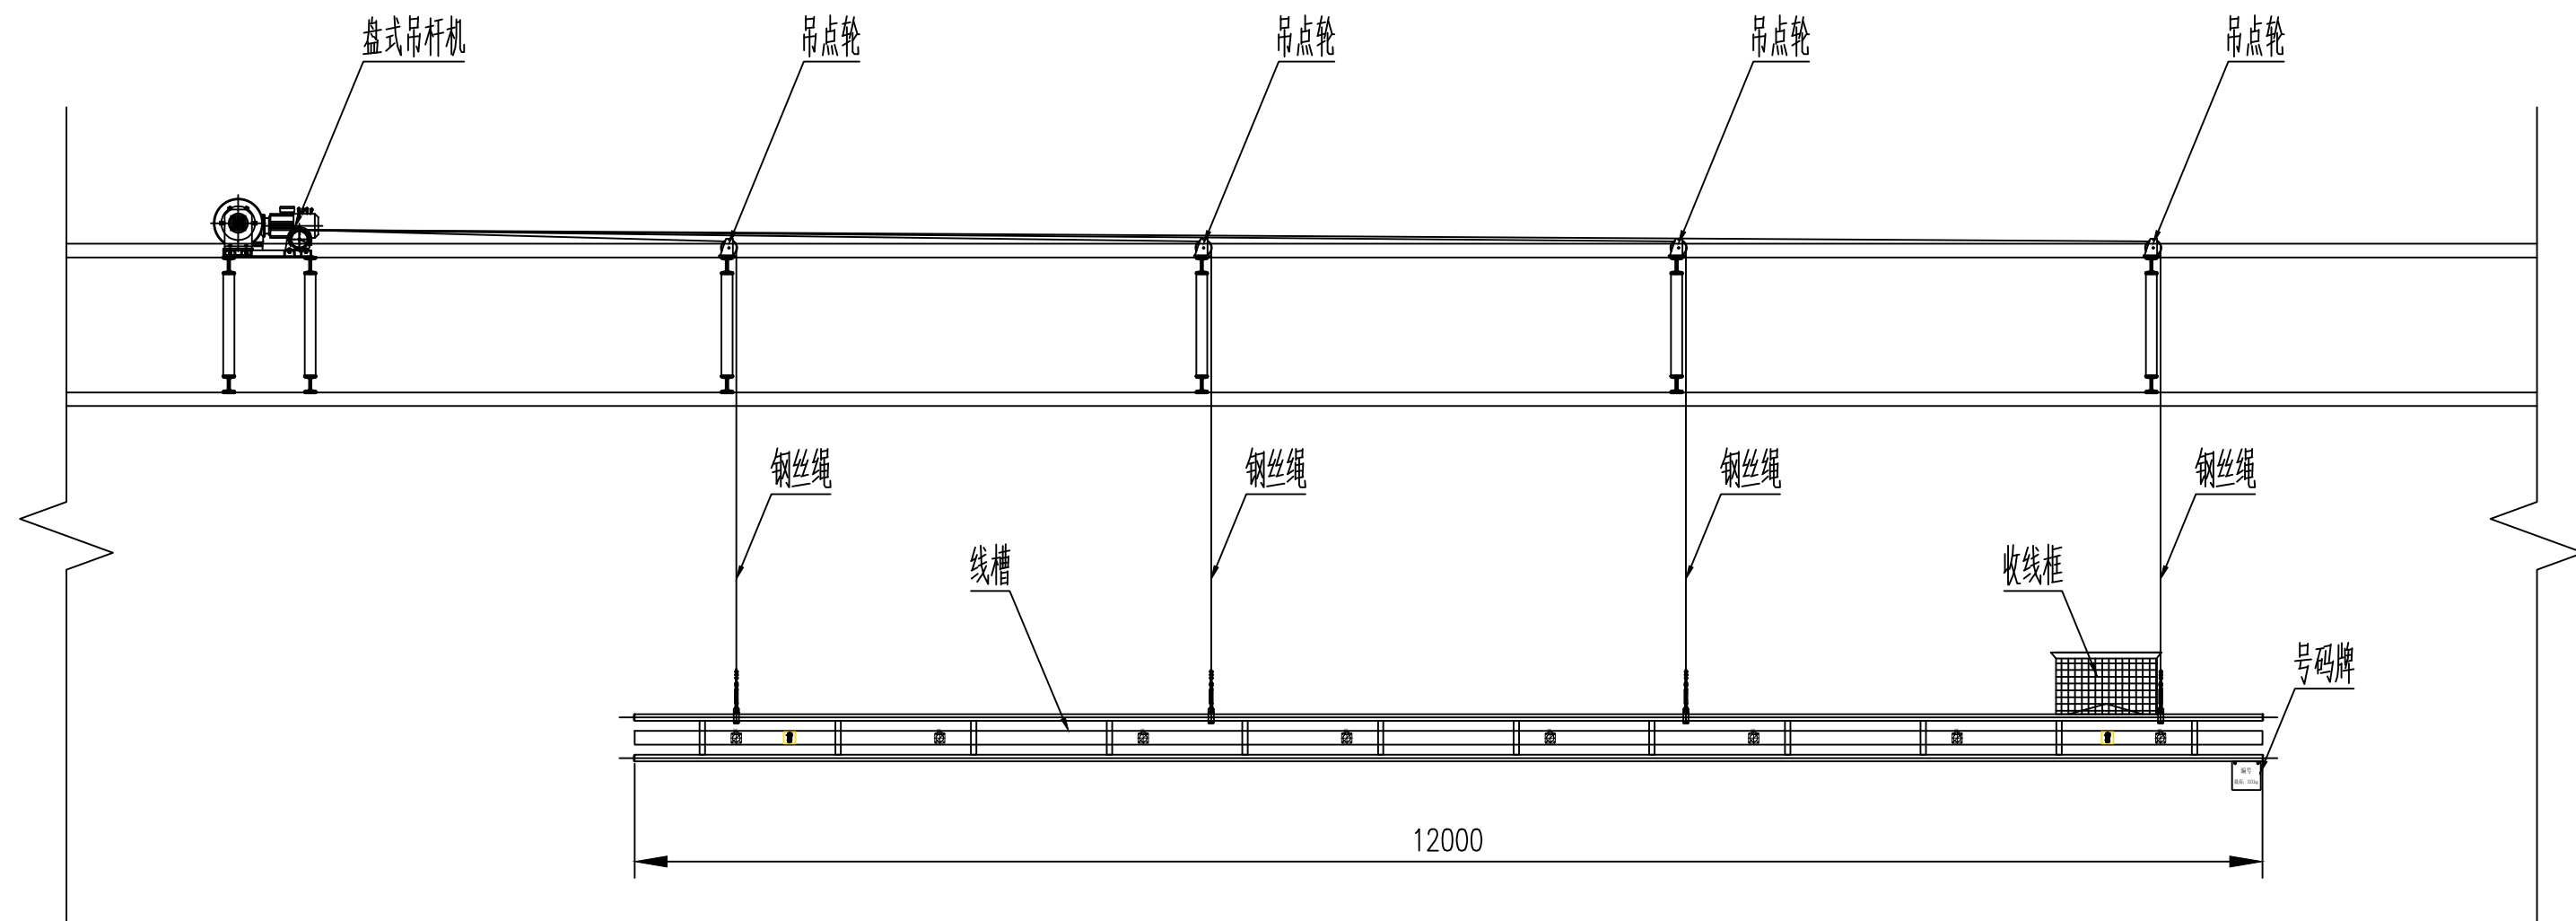


- 说明:
- 1、本装置为本工程12米水平吊杆方案设计;
 - 2、采用盘式吊杆机提升方式, 4吊点悬吊;
 - 3、吊杆驱动机采用无键钢管焊接式卷筒;
 - 4、本吊杆设计速度: 0.02-0.2m/s, 启动及停止无冲击, 运行平稳;
 - 5、本吊杆通过计算机控制, 完全满足用户的定位精度使用要求;
 - 6、本吊杆驱动机上集成有两个制动器;
 - 7、本方案的设计均符合国家及行业标准并满足本类机械设备的设计要求。



4F综合演播室12米吊杆安装示意图

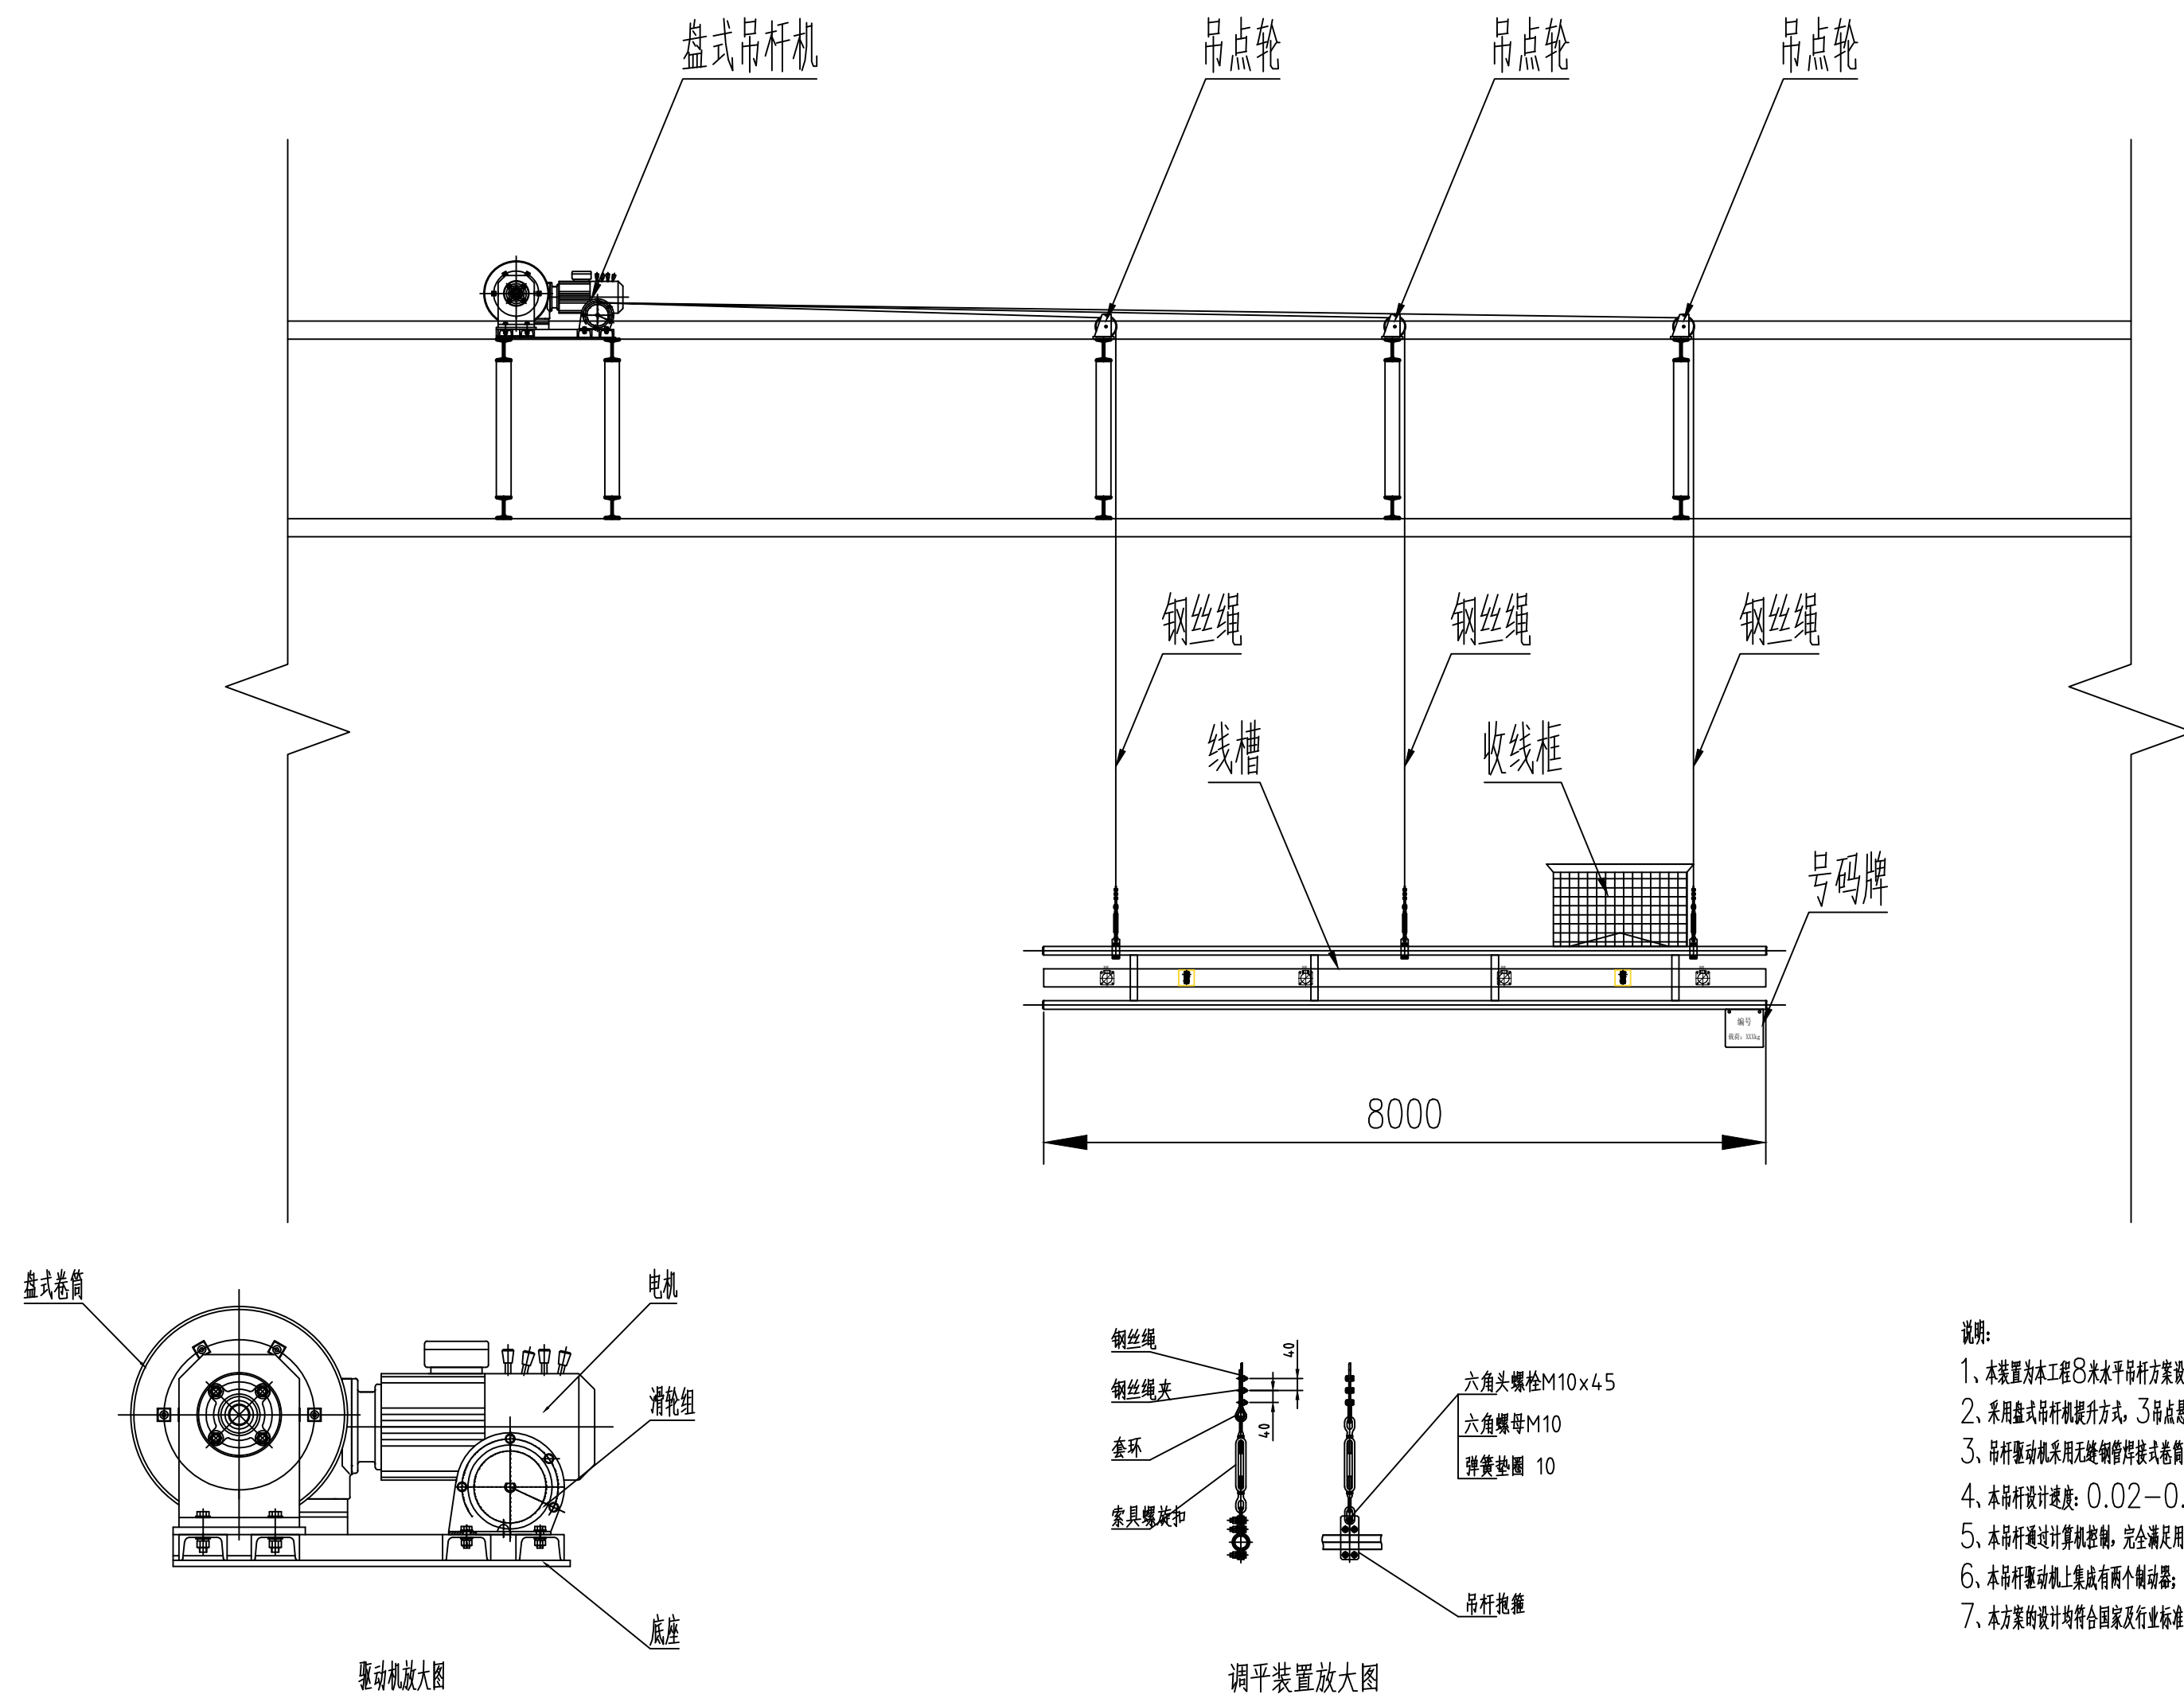



4F综合演播室8米吊杆安装示意图

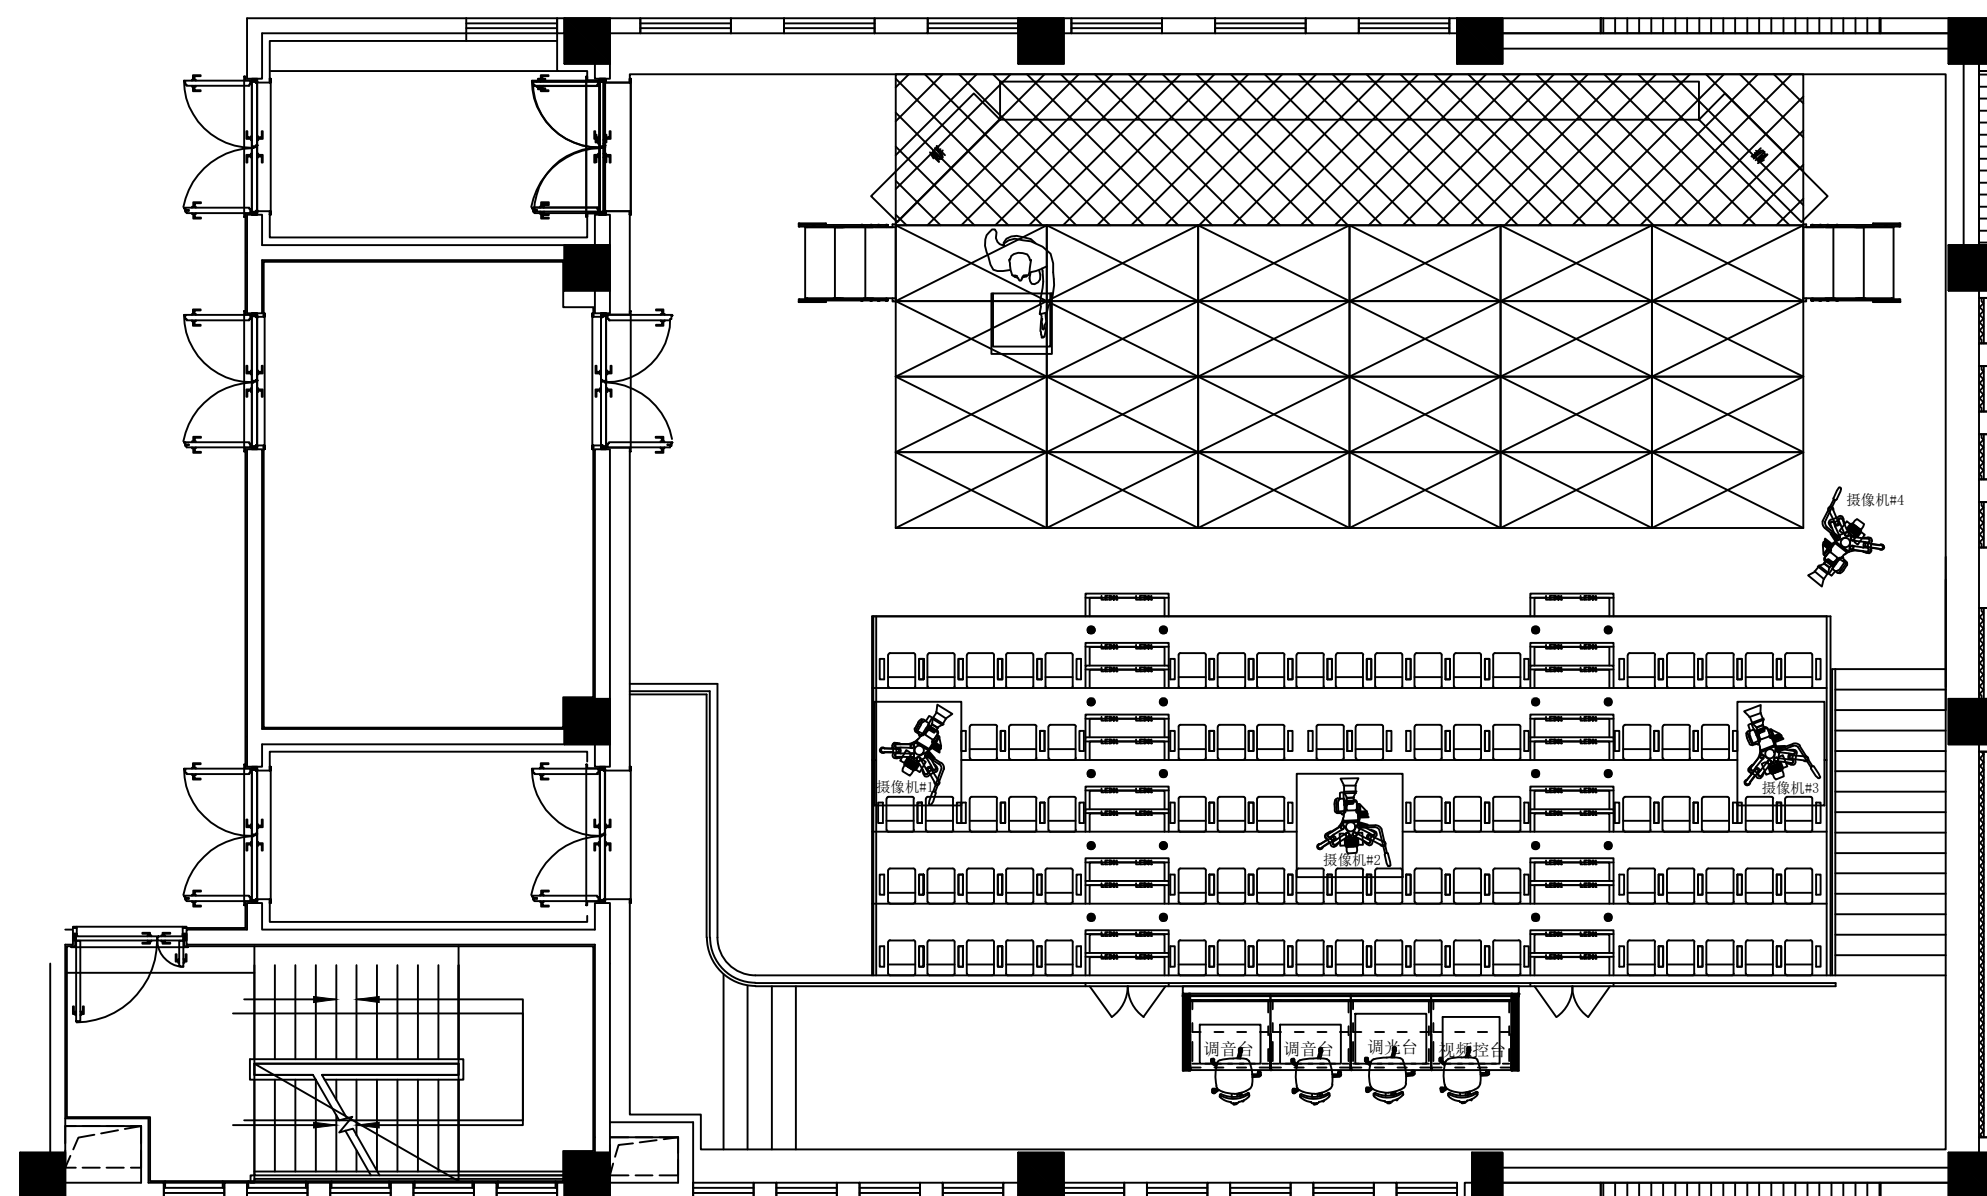


4F综合演播室讯道摄像机位置图

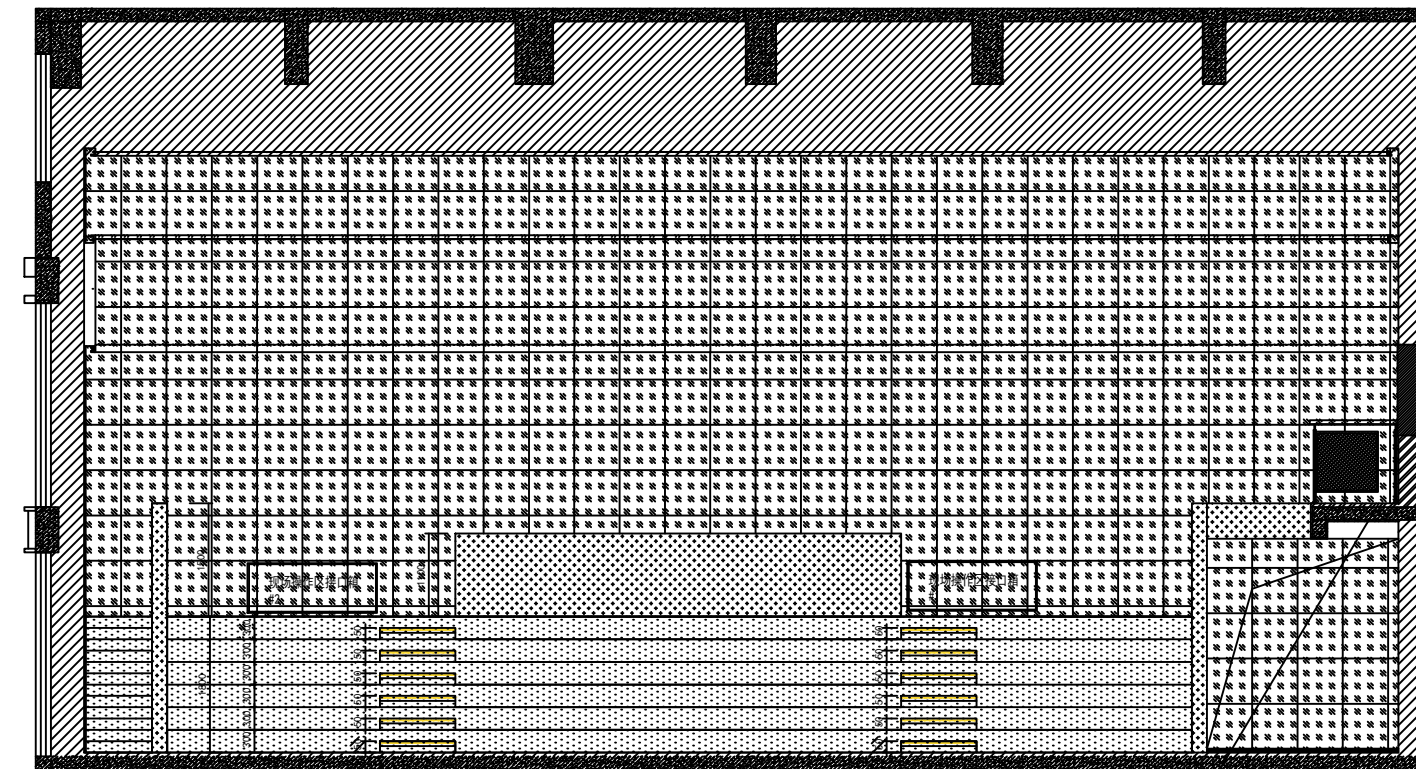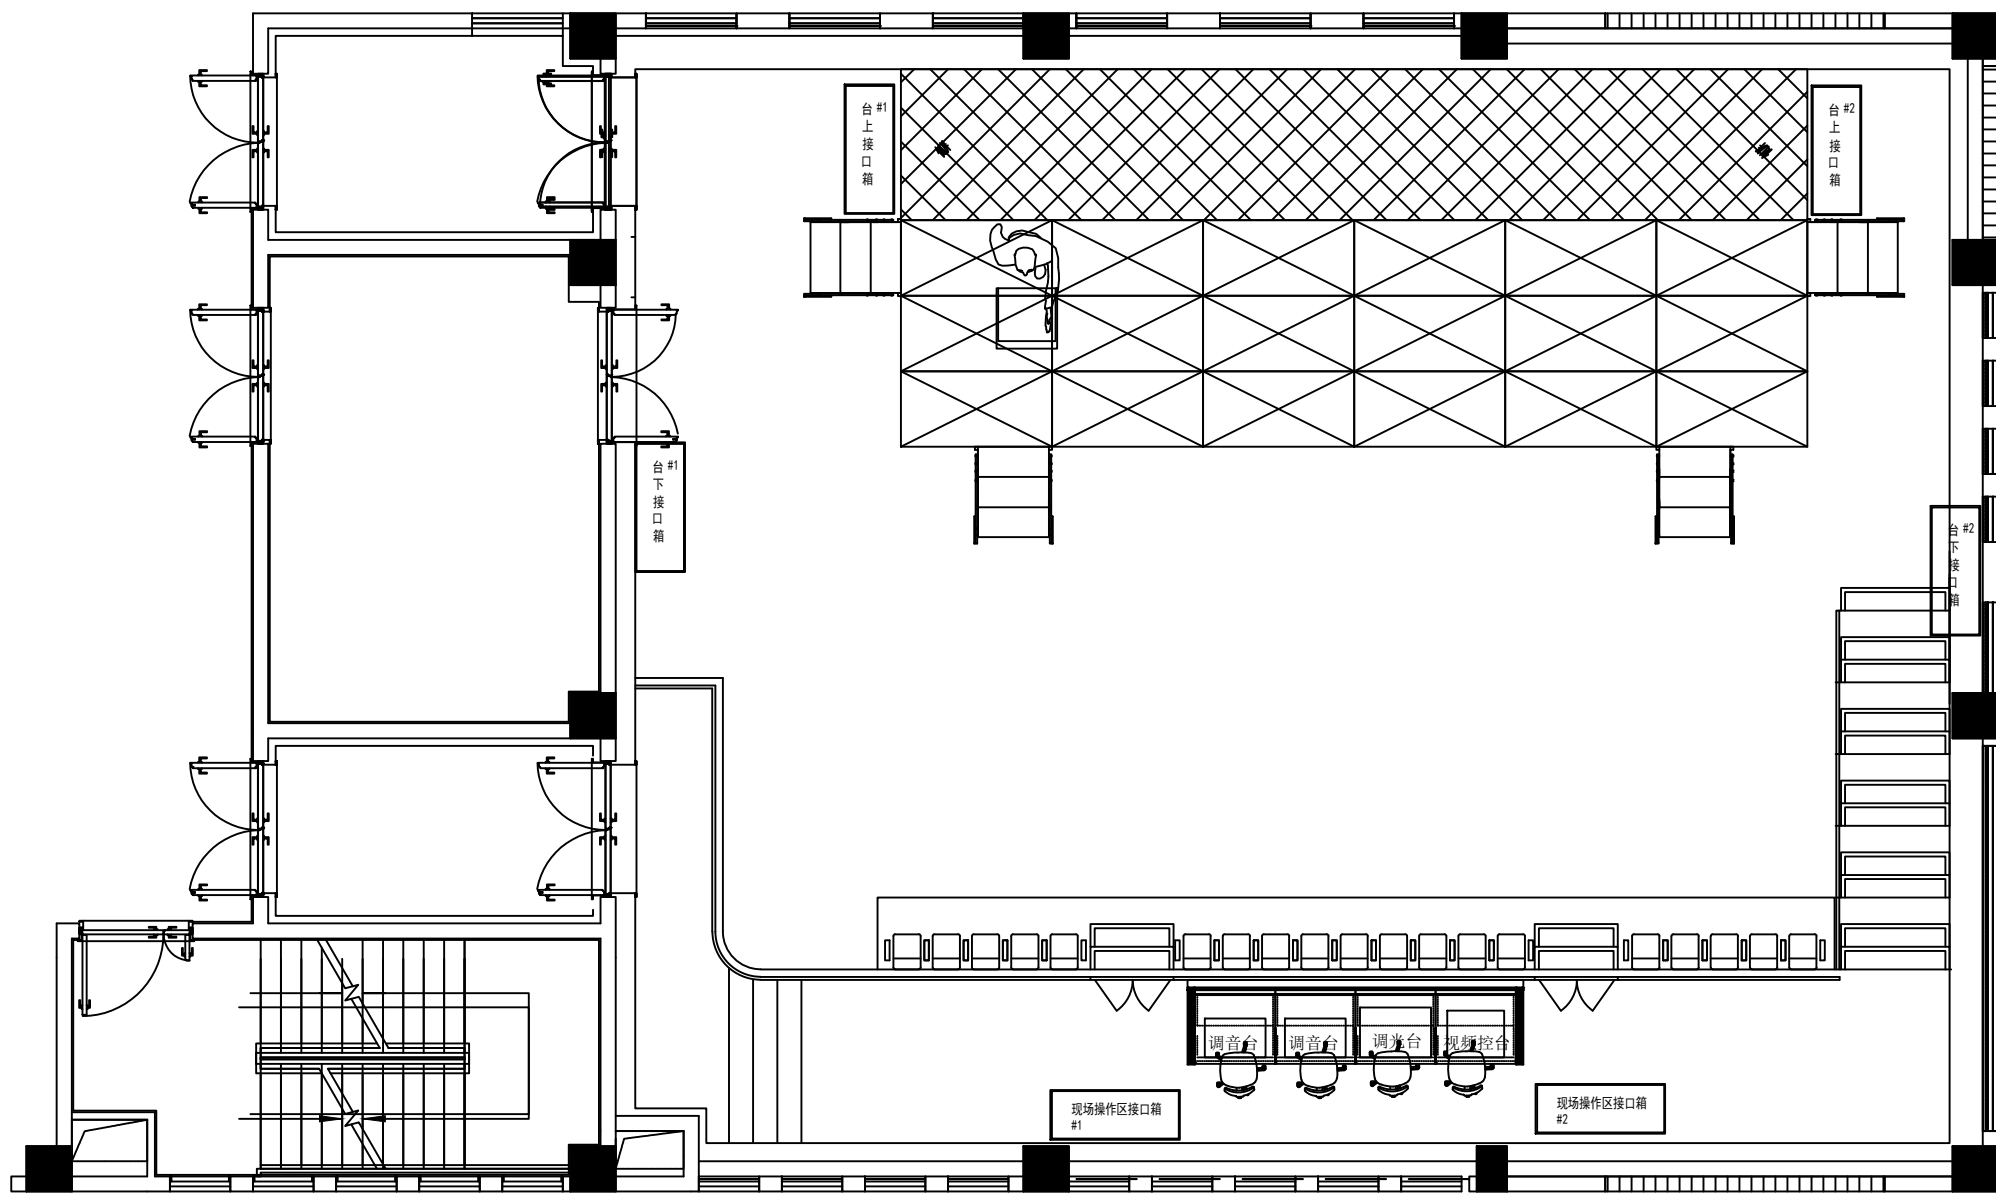


广电专业接口箱

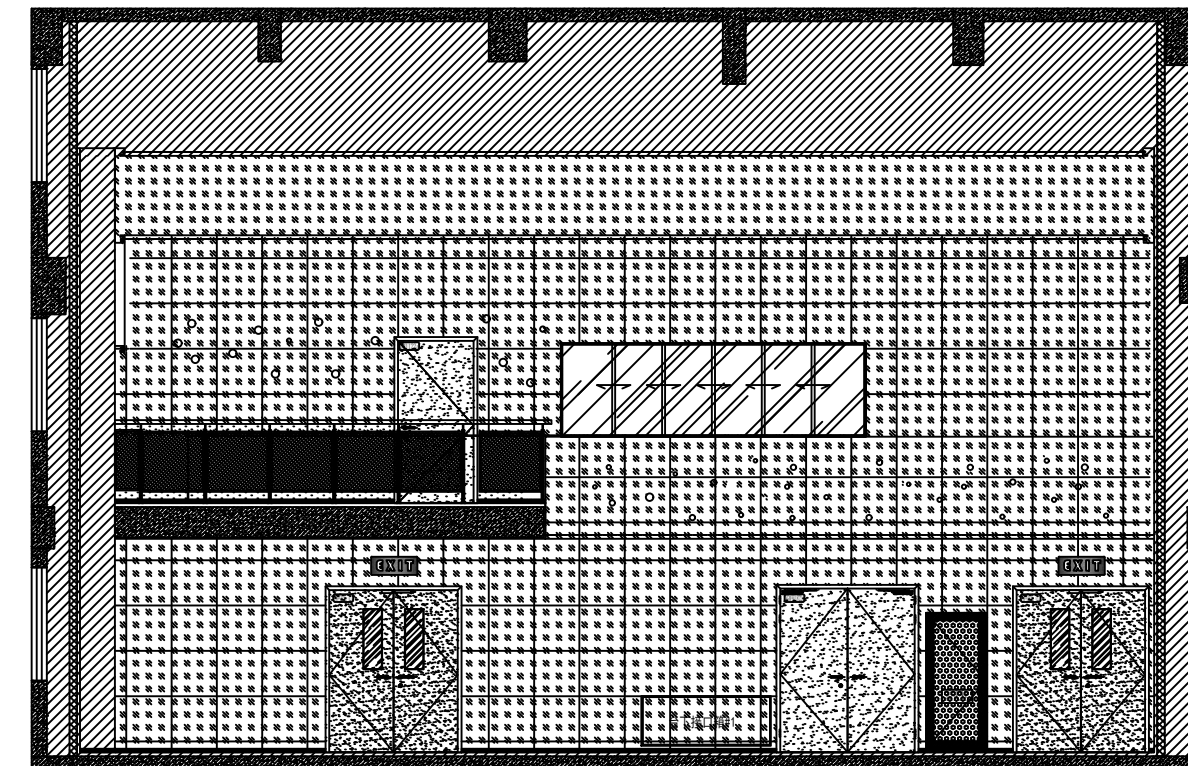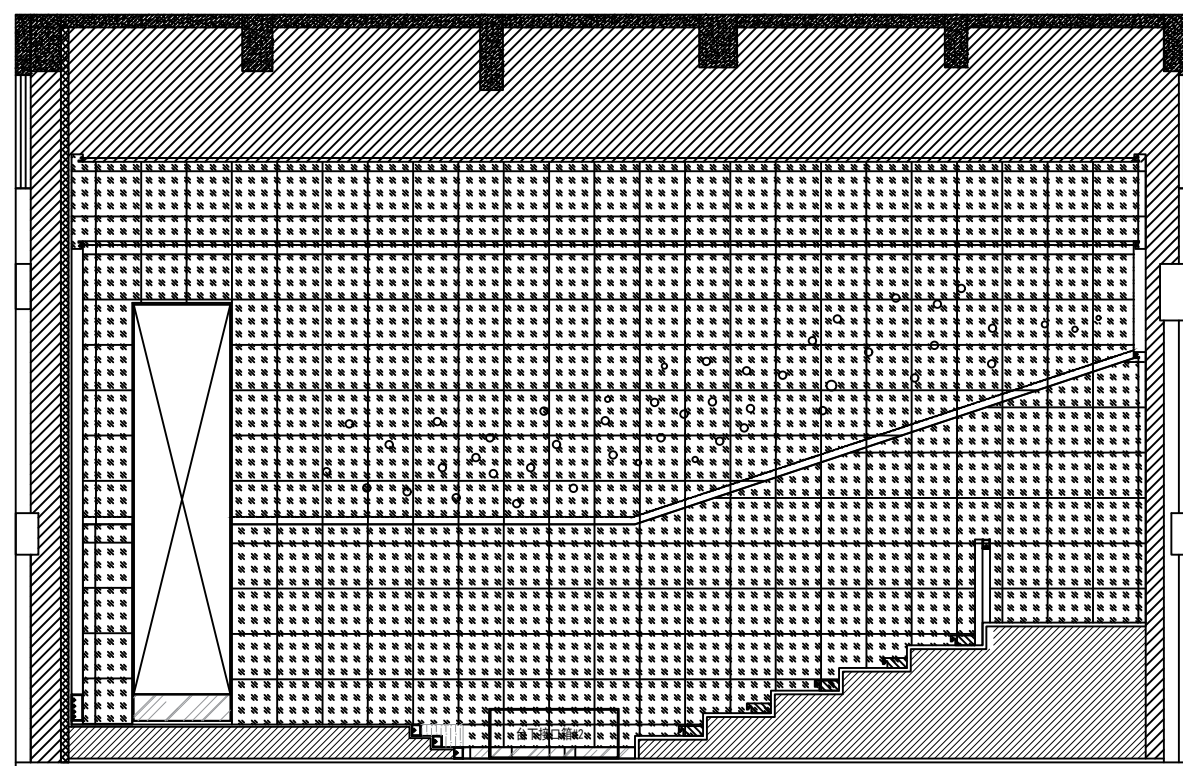


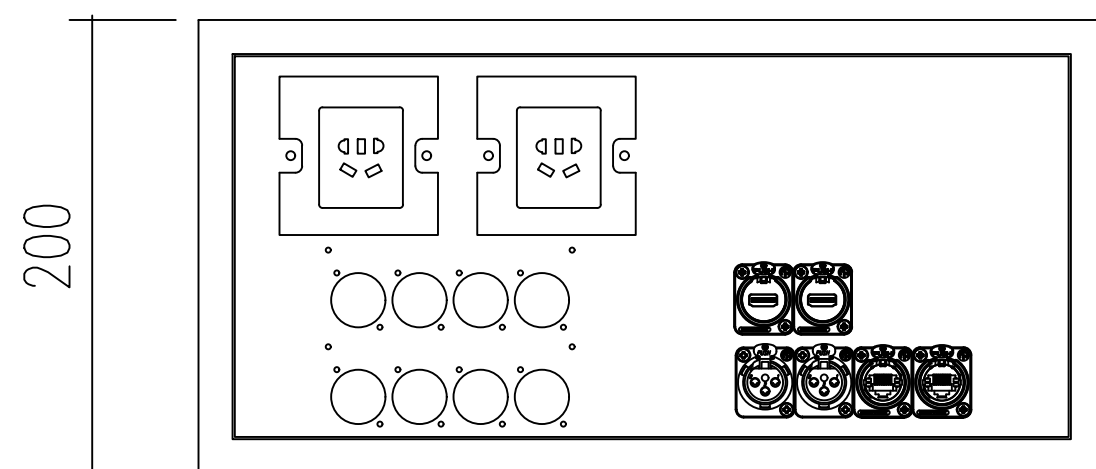


综合演播厅接口箱（舞台侧面）*2组
HDMI接口2个，SDI接口2个、音频接口1对、
网络接口2个、电源接口2个

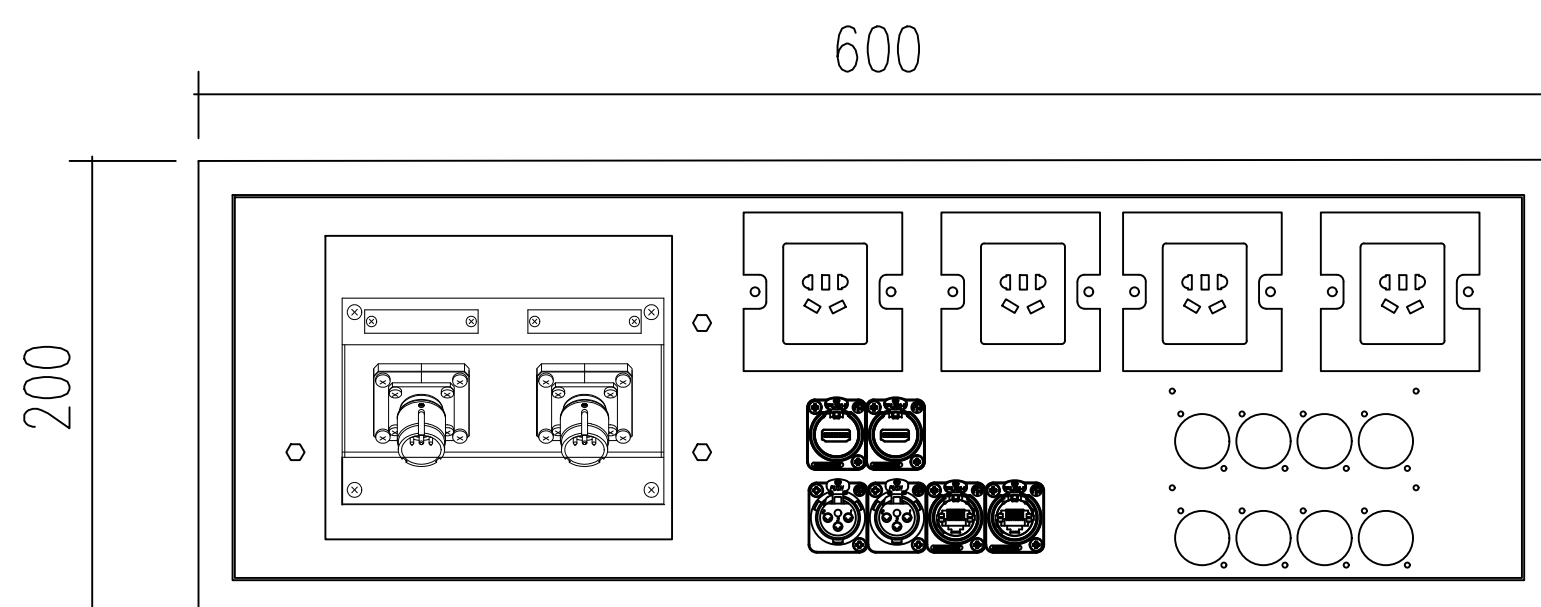


综合演播厅接口箱（台下接口箱配置）*2组
LEMO口2个、HDMI接口2个，SDI接口2个、音
频接口1对、
网络接口2个、电源接口4个

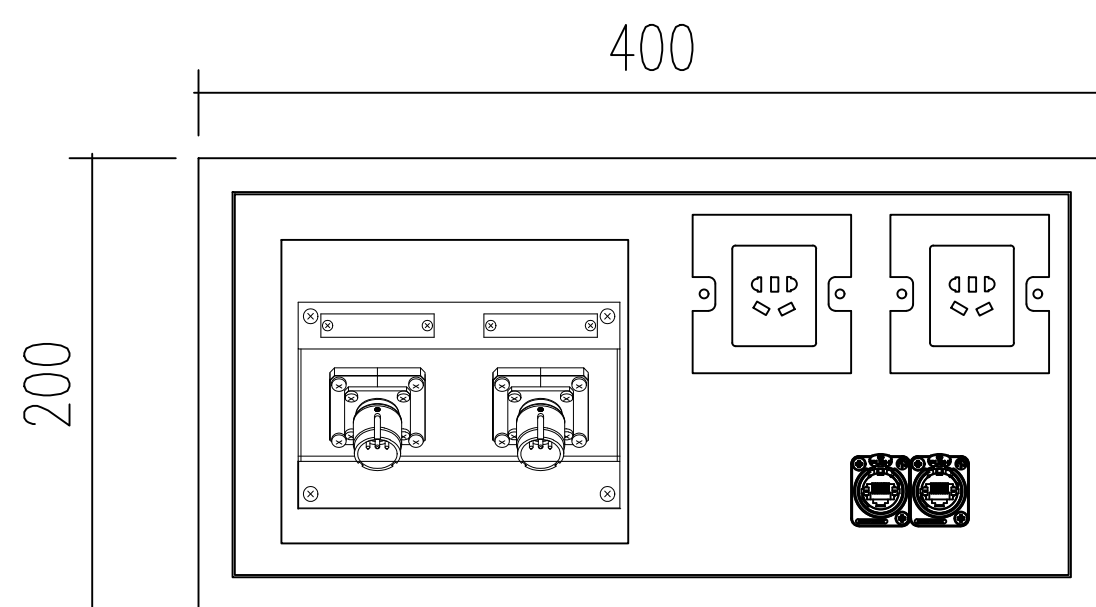

综合演播厅接口箱（台下接口箱配置）*2组
LEMO口2个、SDI接口2个、网络接口2个、电
源接口2个

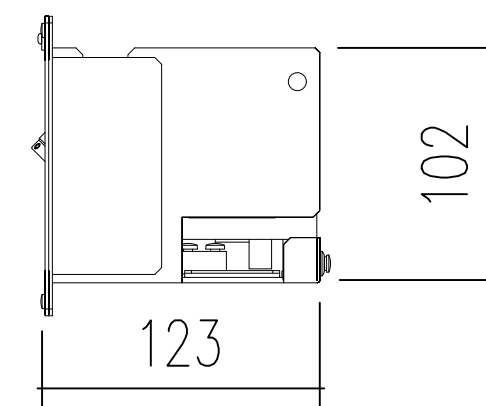

接口箱体深度要求

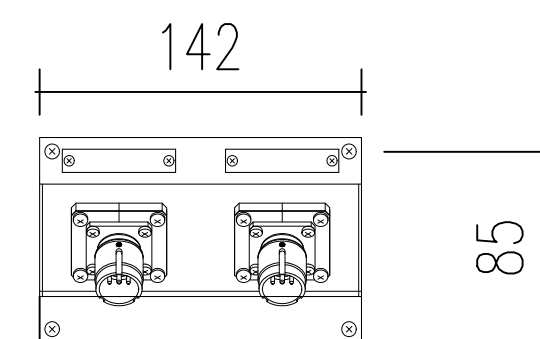

LEMO 并联口尺寸要求

注：
所有接口箱为非标定制，要单独设计，所有接口采用镀
金抗氧化工艺，按广电标准配置。



弘扬教育家精神

2026年度南京市职工技能大赛 “南京教育好故事”演讲技能竞赛

主办单位：南京市总工会
南京市人力资源和社会保障局
共青团南京市委员会
承办单位：南京市教育局
南京市科教卫体工会联合会

协办单位：南京市玄武区教育局
南京市教师发展学院
南京市电化教育馆(南京市教育信息化中心)

二〇二六年六月十七日

建设现代化强市



南京市电化教育馆
(南京市教育信息中心)



南京市电化教育馆
(南京市教育信息中心)

330W LED 追光灯

弘扬教育家精神

2026年度南京市
“南京教育好故事”

二〇二六年六



弘扬教育家精神

2026年度南京市职工技能大赛 “南京教育好故事”演讲技能竞赛

主办单位：南京市总工会
南京市人力资源和社会保障局
共青团南京市委
承办单位：南京市教育局
南京市科教卫体工会联合会

协办单位：南京市玄武区教育局
南京市教师发展学院
南京市电化教育馆(南京市教育信息化中心)

二〇二六年六月十七日

建设现代化强市

