
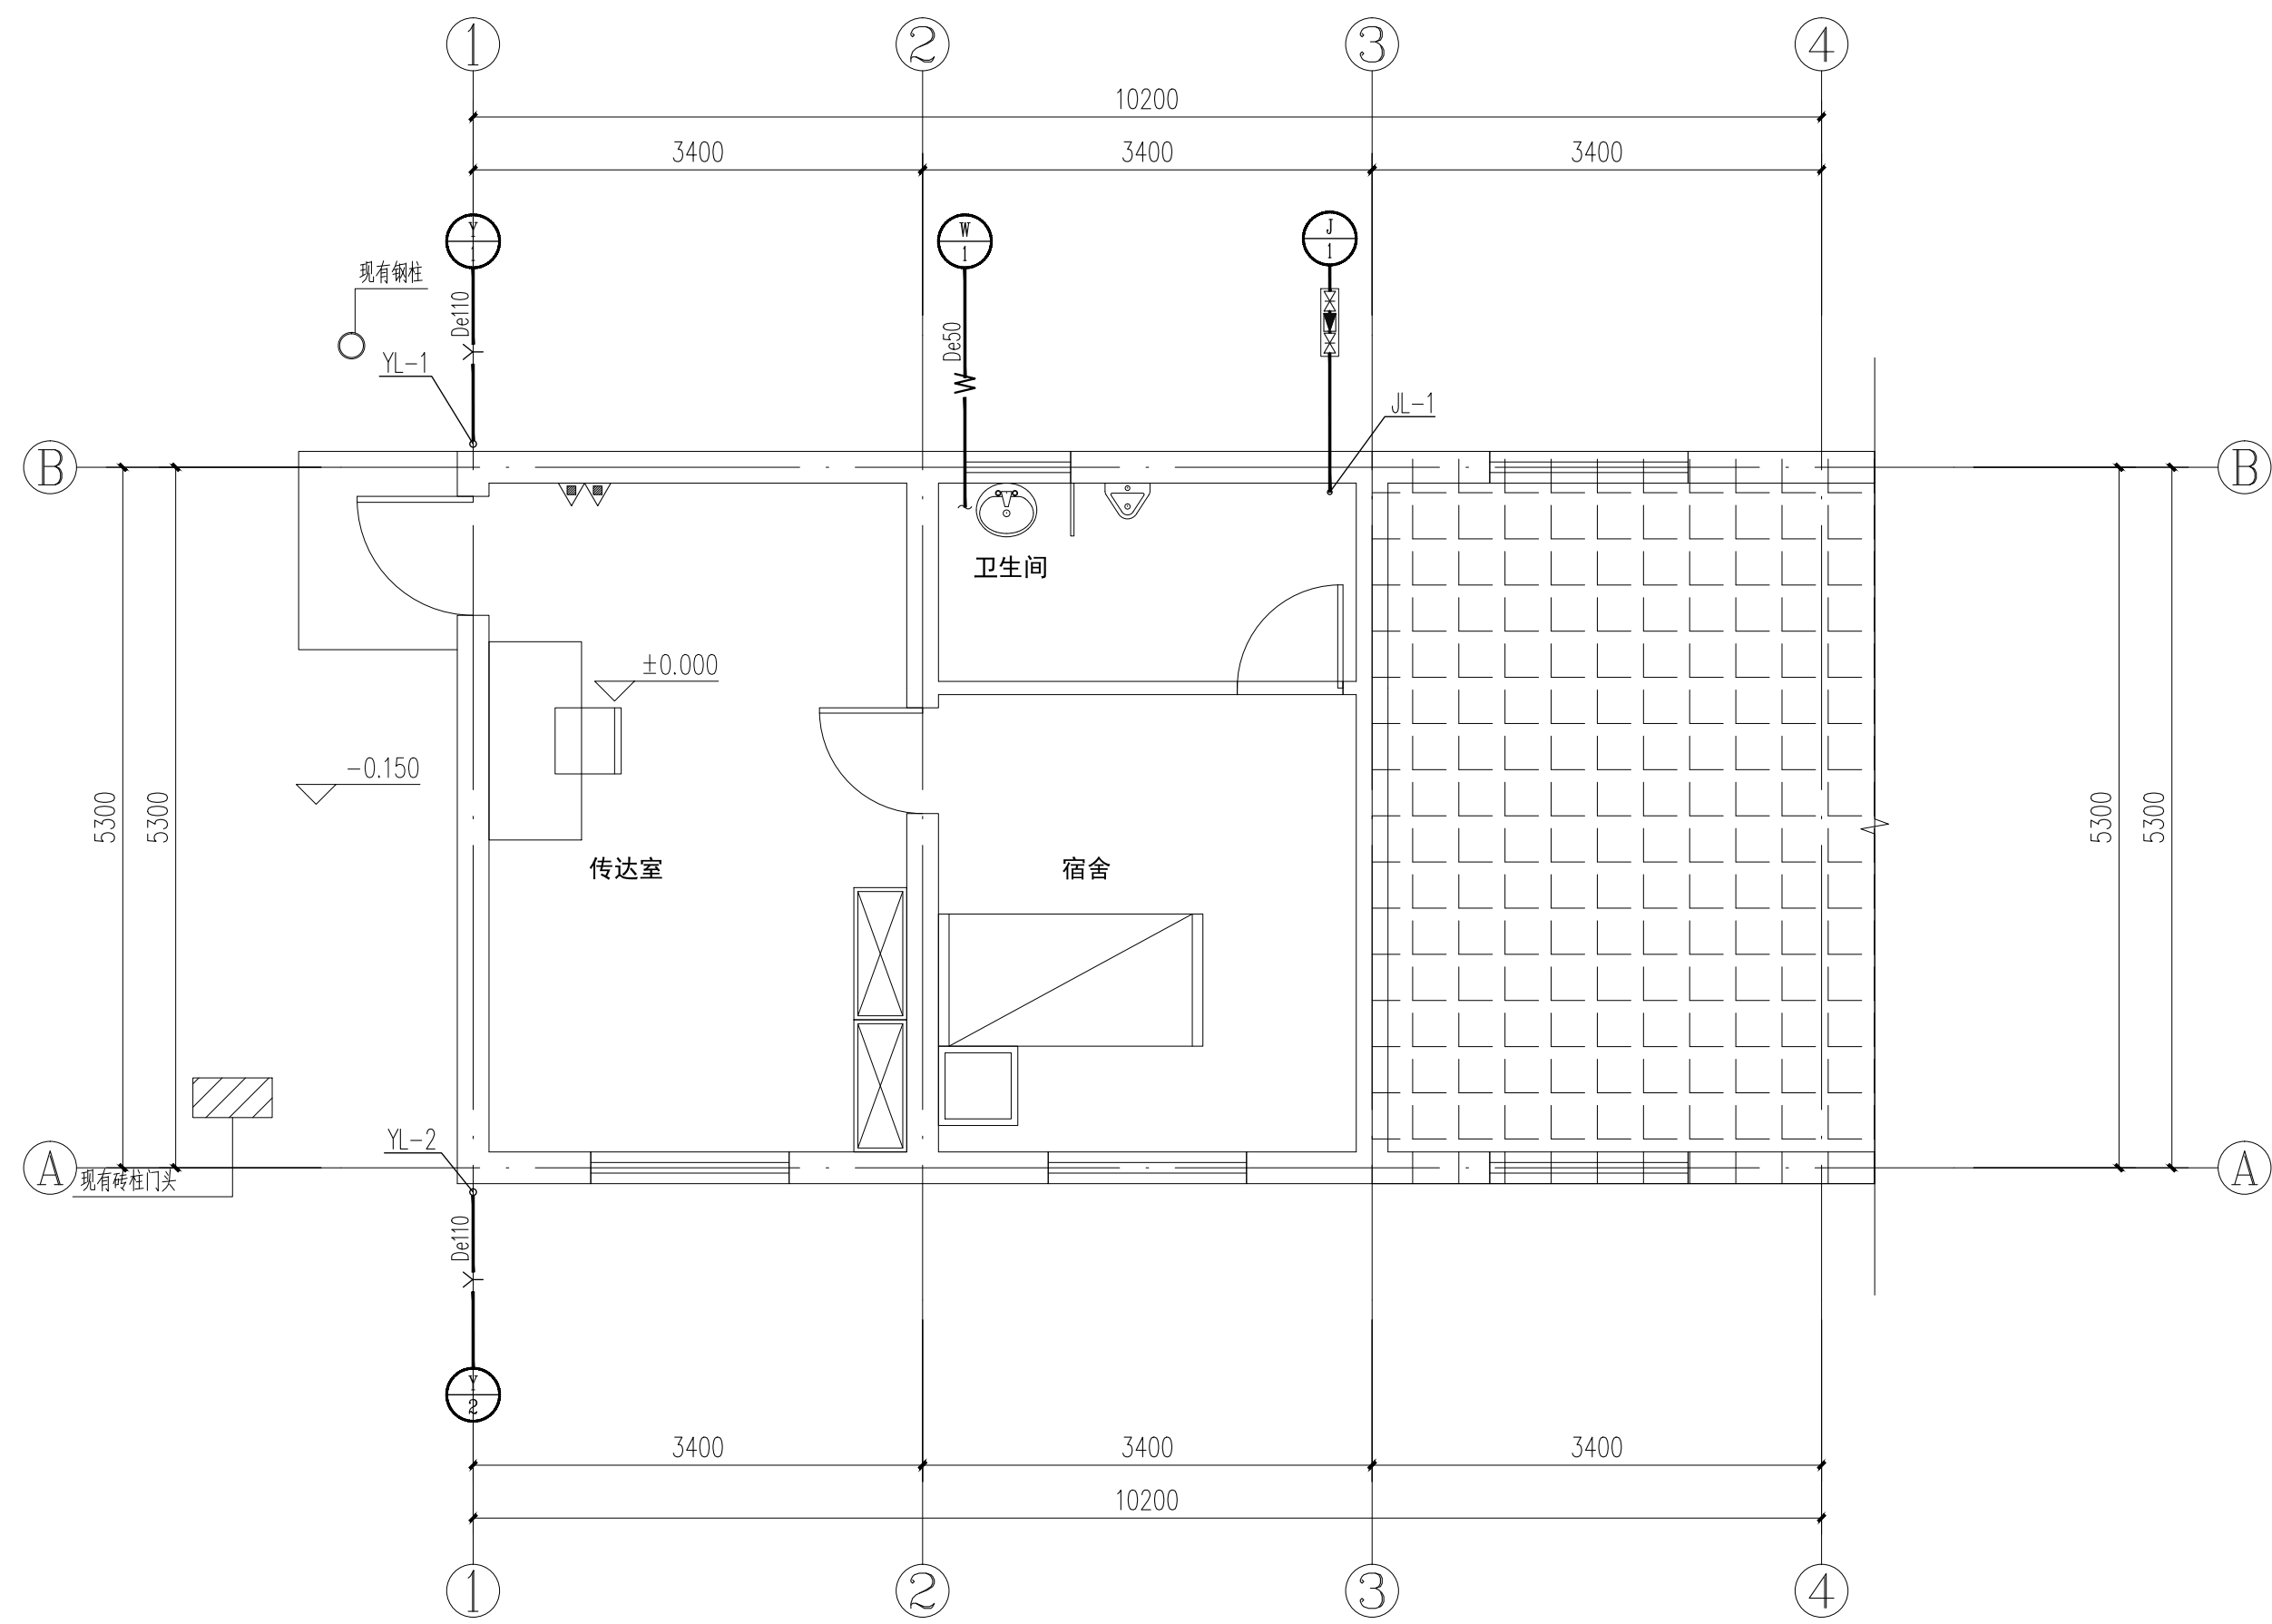


此区域不在本次装修改造范围内

一层给排水平面图 1:50


	业主名称:		会签	建筑		暖通		审定		校对		工程名称	杨河镇政府专项消防设备设施改造项目—门卫		工程编号	ZYT-CS10-SJ-20210835	
	设计阶段	工程负责		结构		电气		审核		设计		图纸名称	一层给排水平面图		档案编号		
				给排水				专业负责		制图		图纸比例	1:50	完成日期	2026.07	图号	水施-02

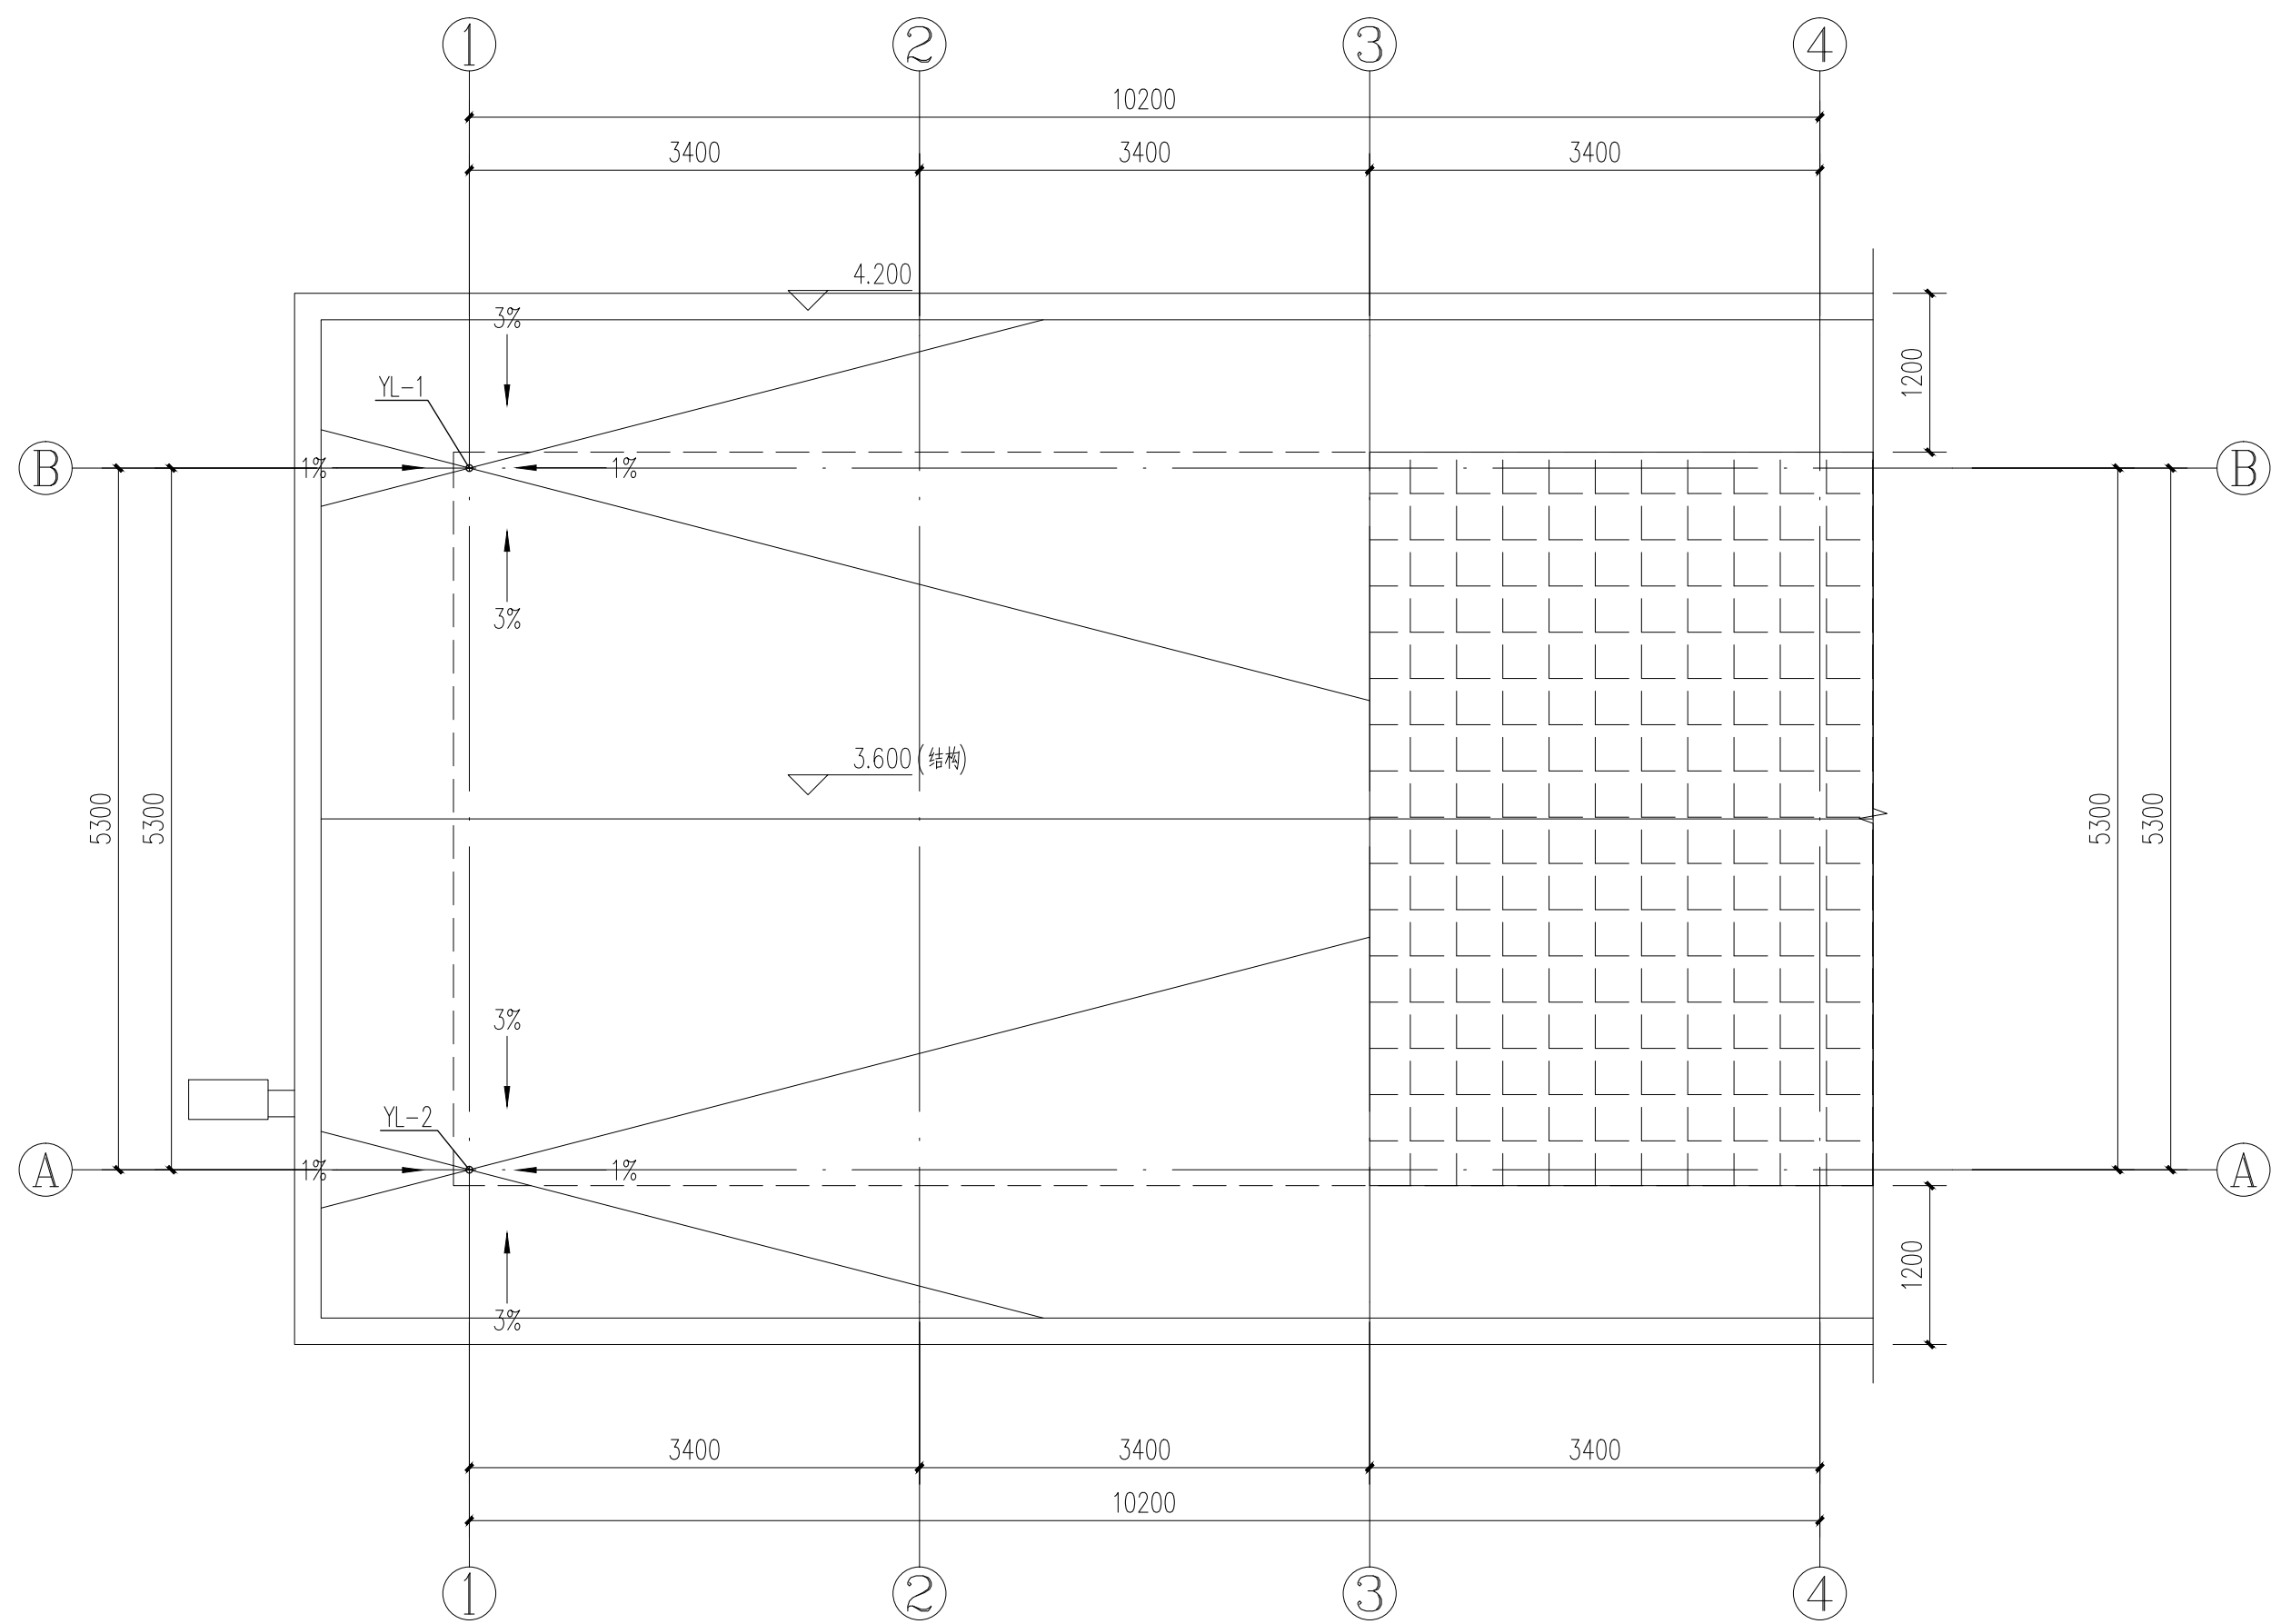




此区域不在本次装修改造范围内

改造后屋面给排水平面图 1:50

	业主名称:			会 签	建 筑		暖 通		审 定		校 对		工程名称	杨有镇政府专职消防队消防站改造项目—门卫		工程编号	ZYT-CS10-SJ-20210835	
	设计阶段		工程负责		结 构		电 气		审 核		设 计		图纸名称	改造后屋面给排水平面图		档案编号		
					给排水				专业负责		制 图		图纸比例	1:50	完成日期	2026.07	图 号	水施-03

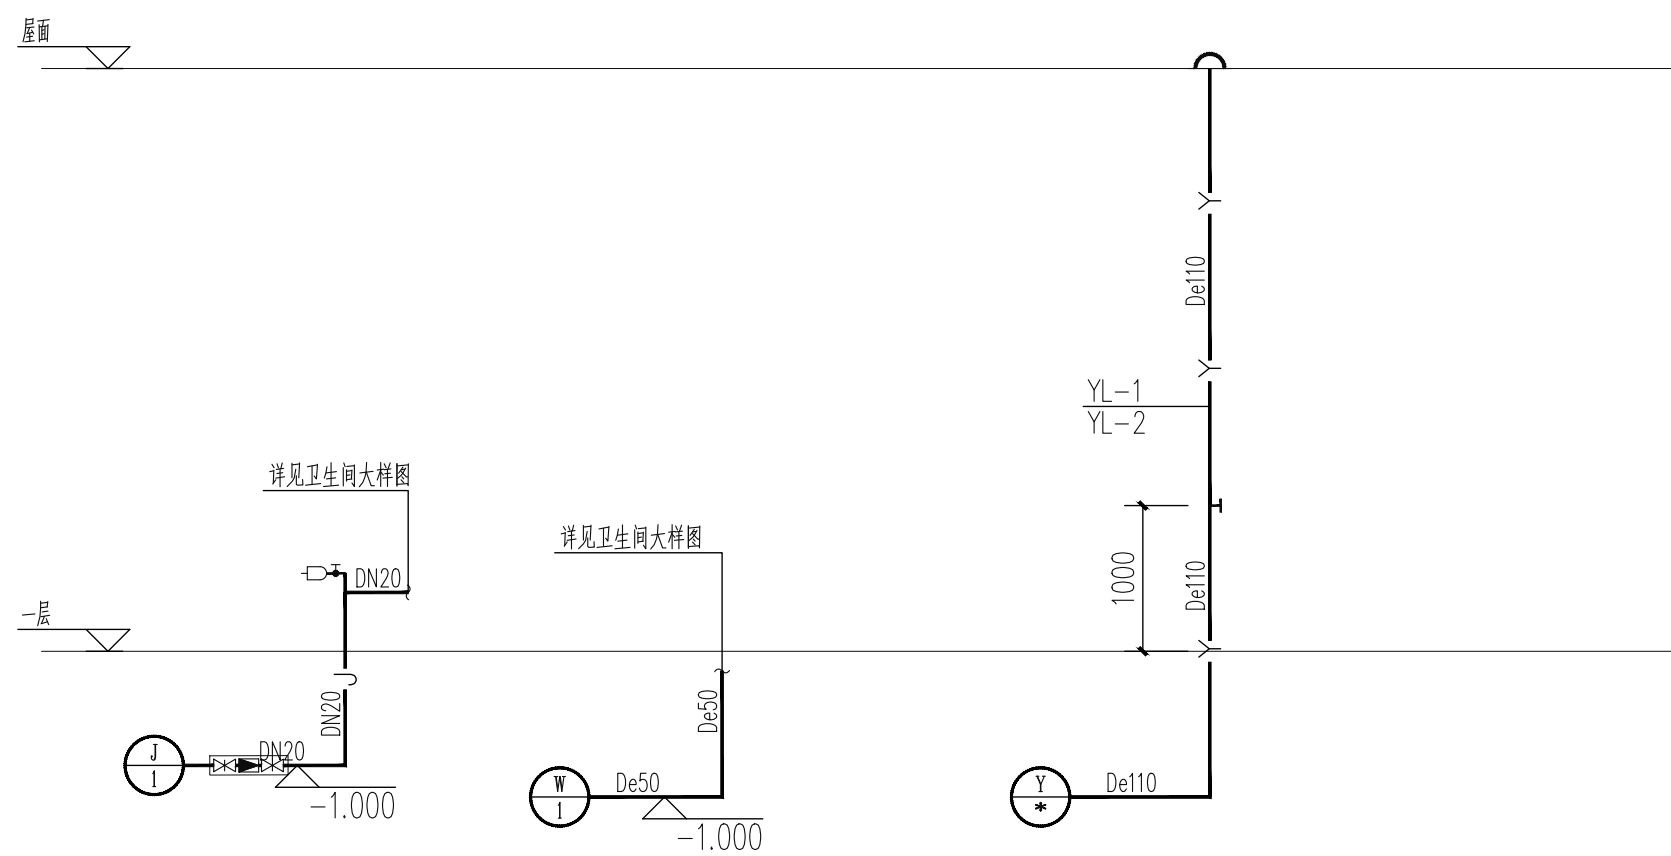

给排水系统图 1:50

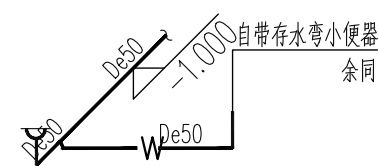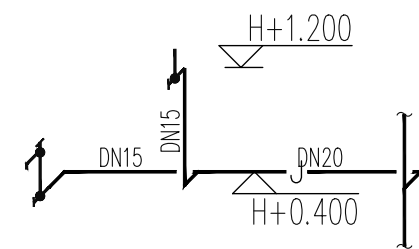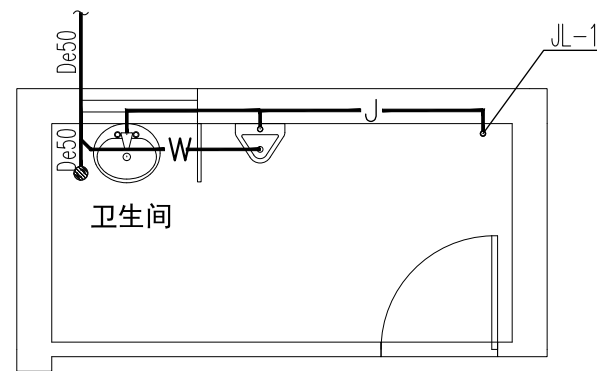

卫生间给排水大样图 1:50

	业主名称:				会 签	建 筑		暖 通		审 定		校 对		工程名称	杨万镇政府专职消防队改造项目——门卫		工程编号	ZYT-CS10-SJ-20210835	
						结 构		电 气		审 核		设 计		图纸名称	给排水系统图 卫生间给排水大样图		档案编号		
	设计阶段						工程负责			专业负责		制 图		图纸比例	1:50	完成日期	2026.07	图 号	水施—04