



合作设计单位：
JOINTLY DESIGNED WITH

会签:	
SIGNED:	

院出图章:
PROJECT SEAL

本图未加盖院出图章无效

注册执业章
REGISTERED SEAL

备注:

1F房间统计	
双人标间	22间
无障碍客房	1间

名称	说明	图例	光源	功率	光源特性描述	备注
LED照明灯条			灯功率60cm/m	15W/m	色温: 4000K 显色指数: Ra>80	墙面床头板、台盆柜
壁灯1			LED			床头灯
壁灯2			LED			三层露台
台灯			LED			

注1: 标间的室内阳台玻璃开门利旧, 门套换新
注2: 所有标注面积均为套内面积
注3: 所有活动家具均不在本次设计改造范围

1. 本栋建筑面积: 8019.44平方米。
 2. 本层建筑面积: 2798.27平方米。
本层本次改造建筑面积: 1606.87平方米。
 3. 本层设置自动喷淋系统和火灾自动报警系统。
 4. 本层为一个自然防火分区, 防火分区面积: 2798.27平方米。
5. ☒ 为消防疏散位置
6. 本工程中框架柱截面尺寸建筑与结构不符时, 以结构为准, 未注明墙垛为100,

2.0	图审意见第一次回复	2026.04.08
1.0	施工图报审	2026.01.21
版本 REVISION	升级原因 CAUSE	升级日期 DATE
本图升级版后,以最高版本为准		

发包人:
CLIENT

南京市河西新城区国有资产
经营控股(集团)有限责任公司

工程名称: PROJECT NAME

PROJECT NAME _____

江苏省檢察偵查指揮中心項目設計裝飾工程

图名:

DRAWING TITLE

合同编号: SH250414
PROJECT No.

设计总负责人		
--------	--	--

PROJECT DIRECTOR	黎志同	
內容		

甲走人 AUTHORIZED BY		
----------------------	--	--

审核人 PROCESSED BY	黎志向	
---------------------	-----	--

专业负责人	吕香玉	
-------	-----	--

DISCIPLINE RESPONSIBLE BY	关晋玉	
校核人		

校对人 CHECKED BY	侯 昱
-------------------	-----

设计人 DESIGNED BY	陈亚迪	
--------------------	-----	--

专业:	图号:
-----	-----

DISCIPLINE 室内装饰	DRAWING No. TF-PL03a
DATE	11-2011

阶段: STATUS	施工图	比例: SCALE	1:100
---------------	-----	--------------	-------

日期: DATE	2026.04.08	文件名: FILE NAME	
-------------	------------	-------------------	--

COPYRIGHT(C)2021,CSCECSADRI

图例

结构

建筑

暖通

电气

弱电

动力

总图

工艺


设备

名称	说明	图例	光源	功率	光源特性描述	备注
LED吸灯条			灯86pcs/m	15W/m	色温: 4000K 显色指数: Ra≥80	墙面床头板、台盆柜
壁灯1			LED			床头灯
壁灯2			LED			三层露台
台灯			LED			

注1: 标间的室内阳台玻璃开门利旧, 门套换新
小单间的室内阳台玻璃移门拆除, 换新

注2: 所有标注面积均为套内面积

注3: 所有活动家具均不在本次设计改造范围

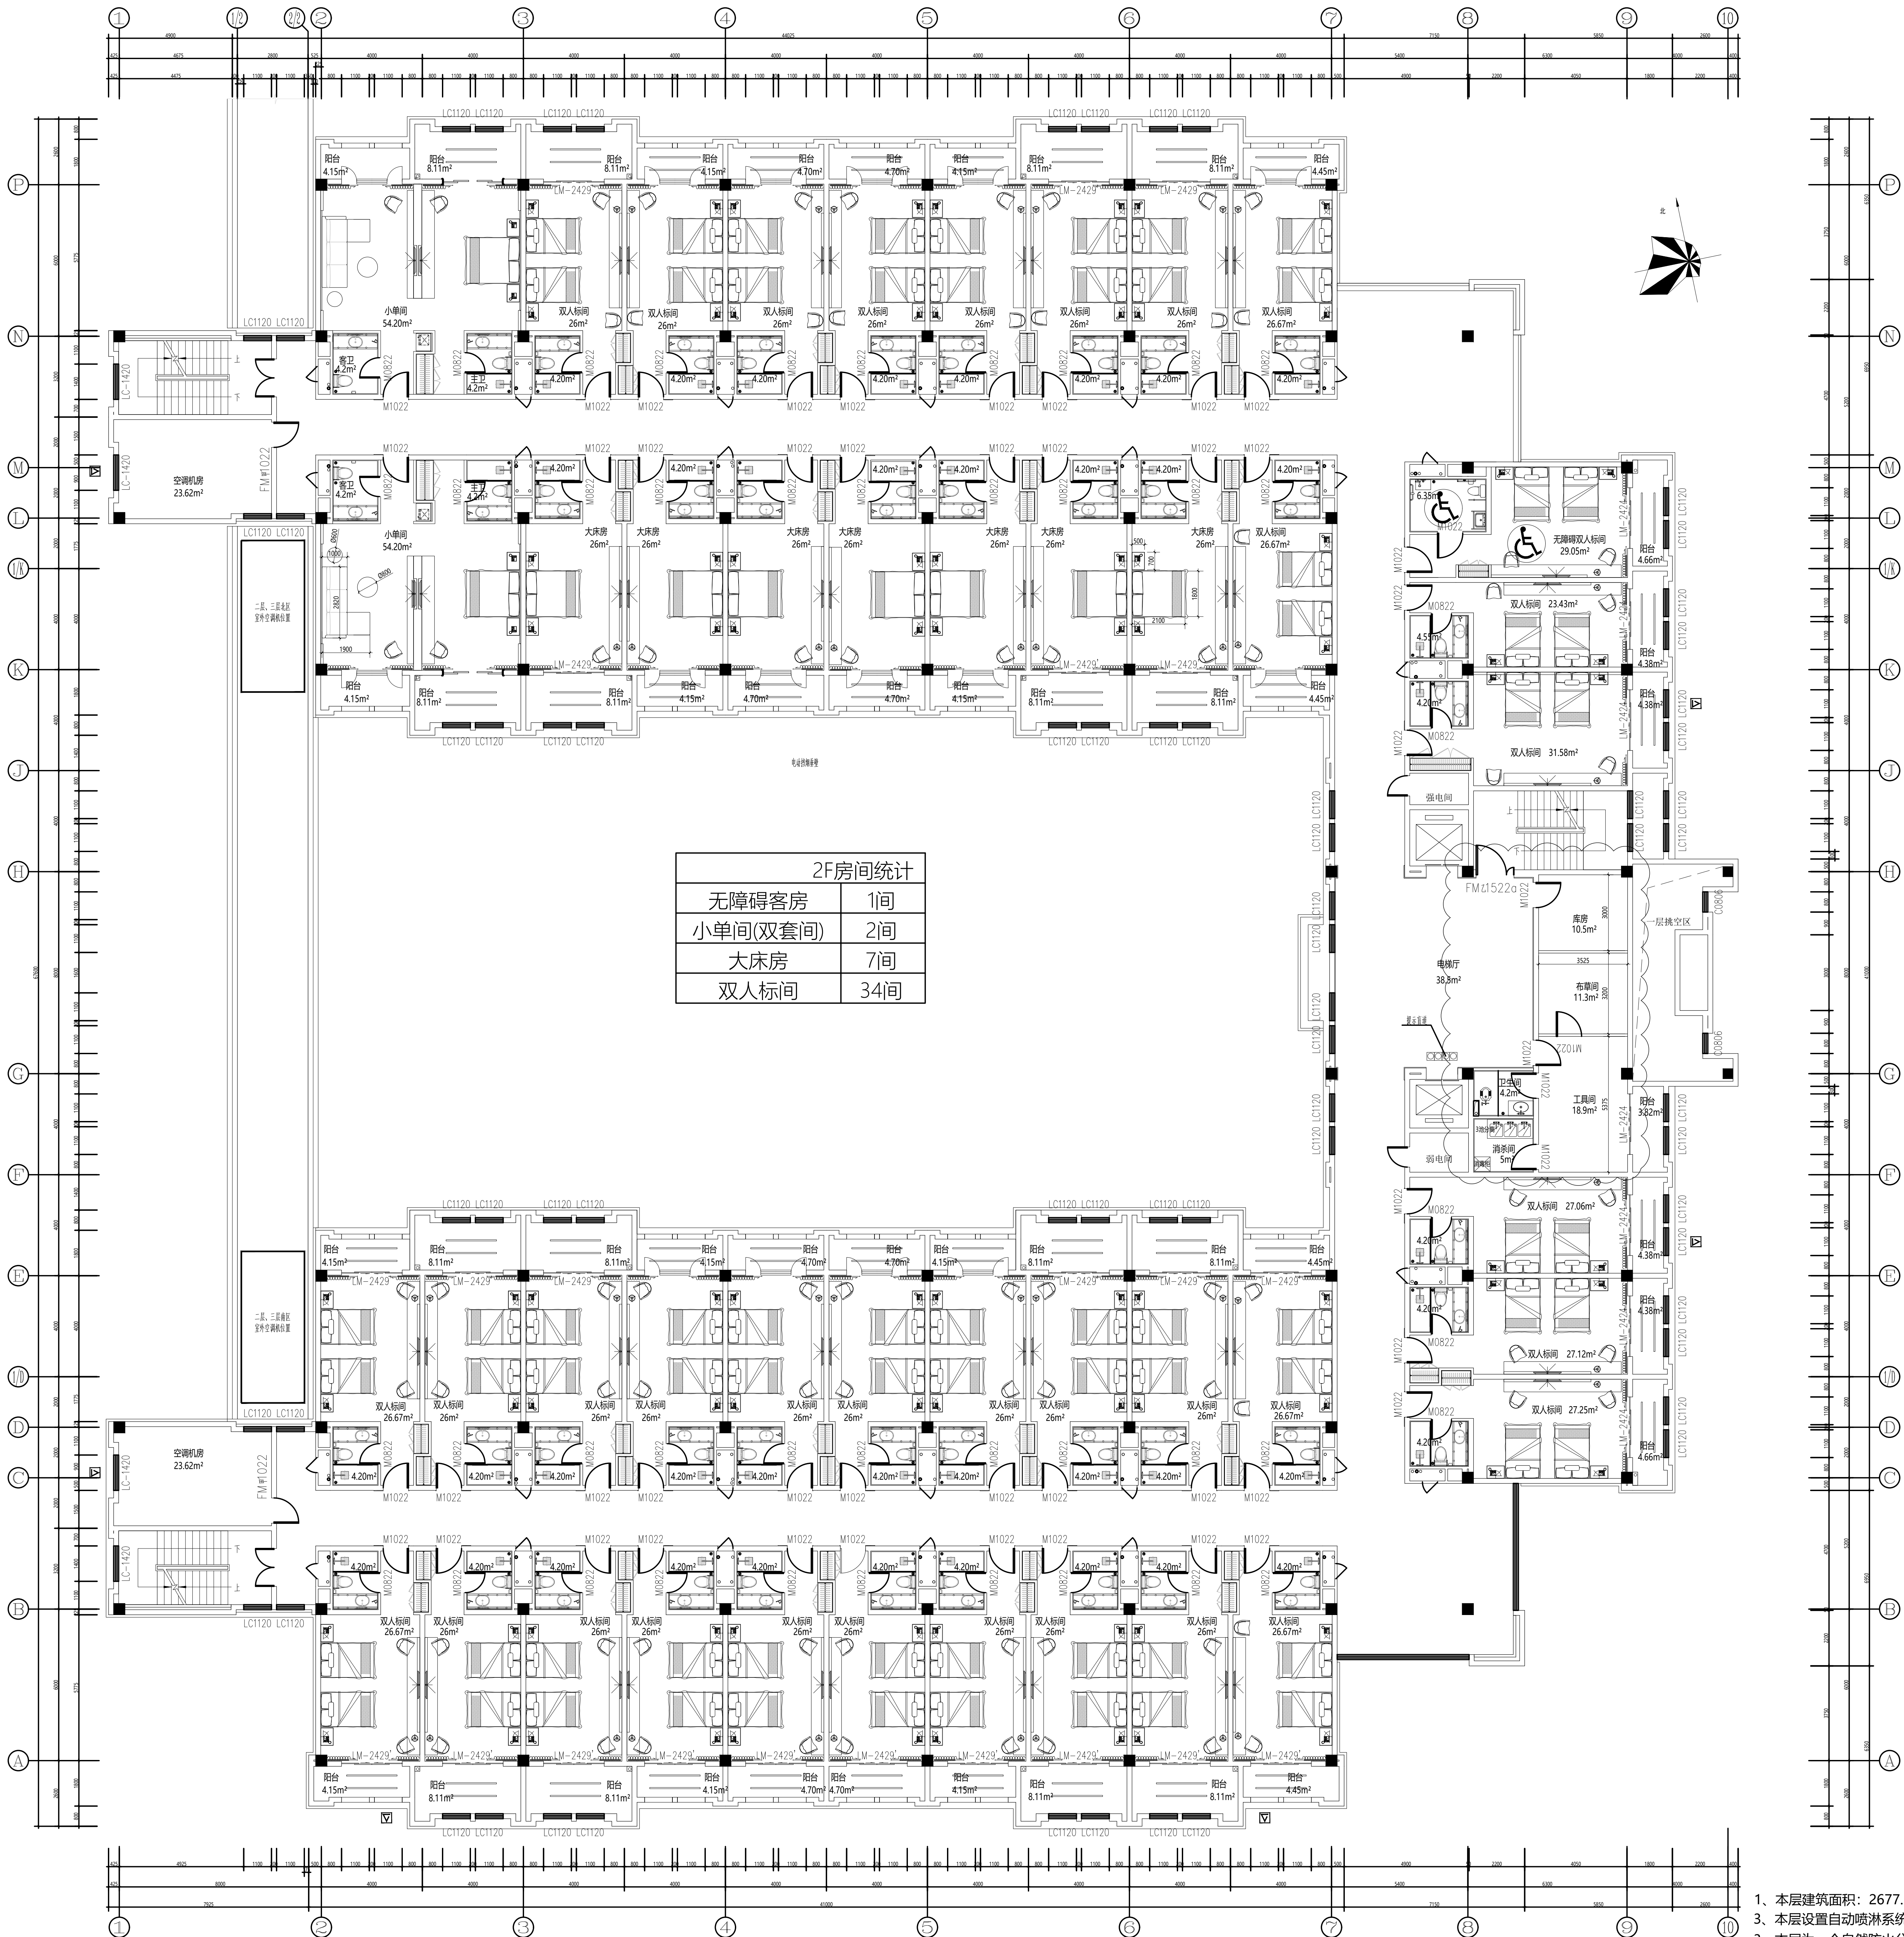

2F房间统计	
无障碍客房	1间
小单间(双套间)	2间
大床房	7间
双人标间	34间

1. 本层建筑面积: 2677.29平方米。
3. 本层设置自动喷淋系统和火灾自动报警系统。
3. 本层为一个自然防火分区, 防火分区面积: 2677.29平方米。
4. 为消防救援窗位置
5. 本工程中框架柱截面尺寸建筑与结构不符时, 以结构为准, 未注明墙垛为100。



中国建筑上海设计研究院有限公司
DNA SHANGHAI ARCHITECTURAL DESIGN RESEARCH INSTITUTE CO., LTD.

合作设计单位:
JOINTLY DESIGNED WITH

会签:
SIGNED

版出图章:
PROJECT SEAL

本层业主单位注册章

注册执业章:
REGISTERED SEAL

备注:
NOTE

1.0 施工图报审 2020.01.21

版本 升级原因 升级日期

REVISION CAUSE DATE

本图审核后, 以最高版本为准

发件人: CLIENT

南京市河西新城国有资产经营控股(集团)有限责任公司

工程名称: PROJECT NAME

江苏省检验检测指挥控制中心项目装饰装修工程 2#客房楼

图名: DRAWING TITLE

二层平面布置及立面索引图

合同编号: PROJECT NO. S18250414

设计总负责人 PROJECT DIRECTOR 黎志向

审定人 AUTHORIZED BY

审核人 PROCESSED BY 黎志向

专业负责人 DISCIPLINE RESPONSIBLE BY 吴香玉

校对人 CHECKED BY 侯昱

设计人 DESIGNED BY 陈亚迪

专业: DISCIPLINE 室内装饰

阶段: STATUS 施工图

日期: DATE


图号: DRAWING NO. 2F-PL03

比例: SCALE 1:100

文件名: FILE NAME

名称	说明	图例	光源	功率	光源特性描述	备注
LED灯带		—	灯珠60pcs/m	15W/m	色温: 4000K 显色指数: Ra≥80	墙面床头板、台盆柜
壁灯1		☼	LED			床头灯
壁灯2		○	LED			三层露台
台灯		☼	LED			

注1: 标间的室内阳台玻璃开门利旧, 门套换新
大、小单间的室内阳台玻璃移门拆除, 换新
注2: 所有标注面积均为套内面积
注3: 所有活动家具均不在本次设计改造范围

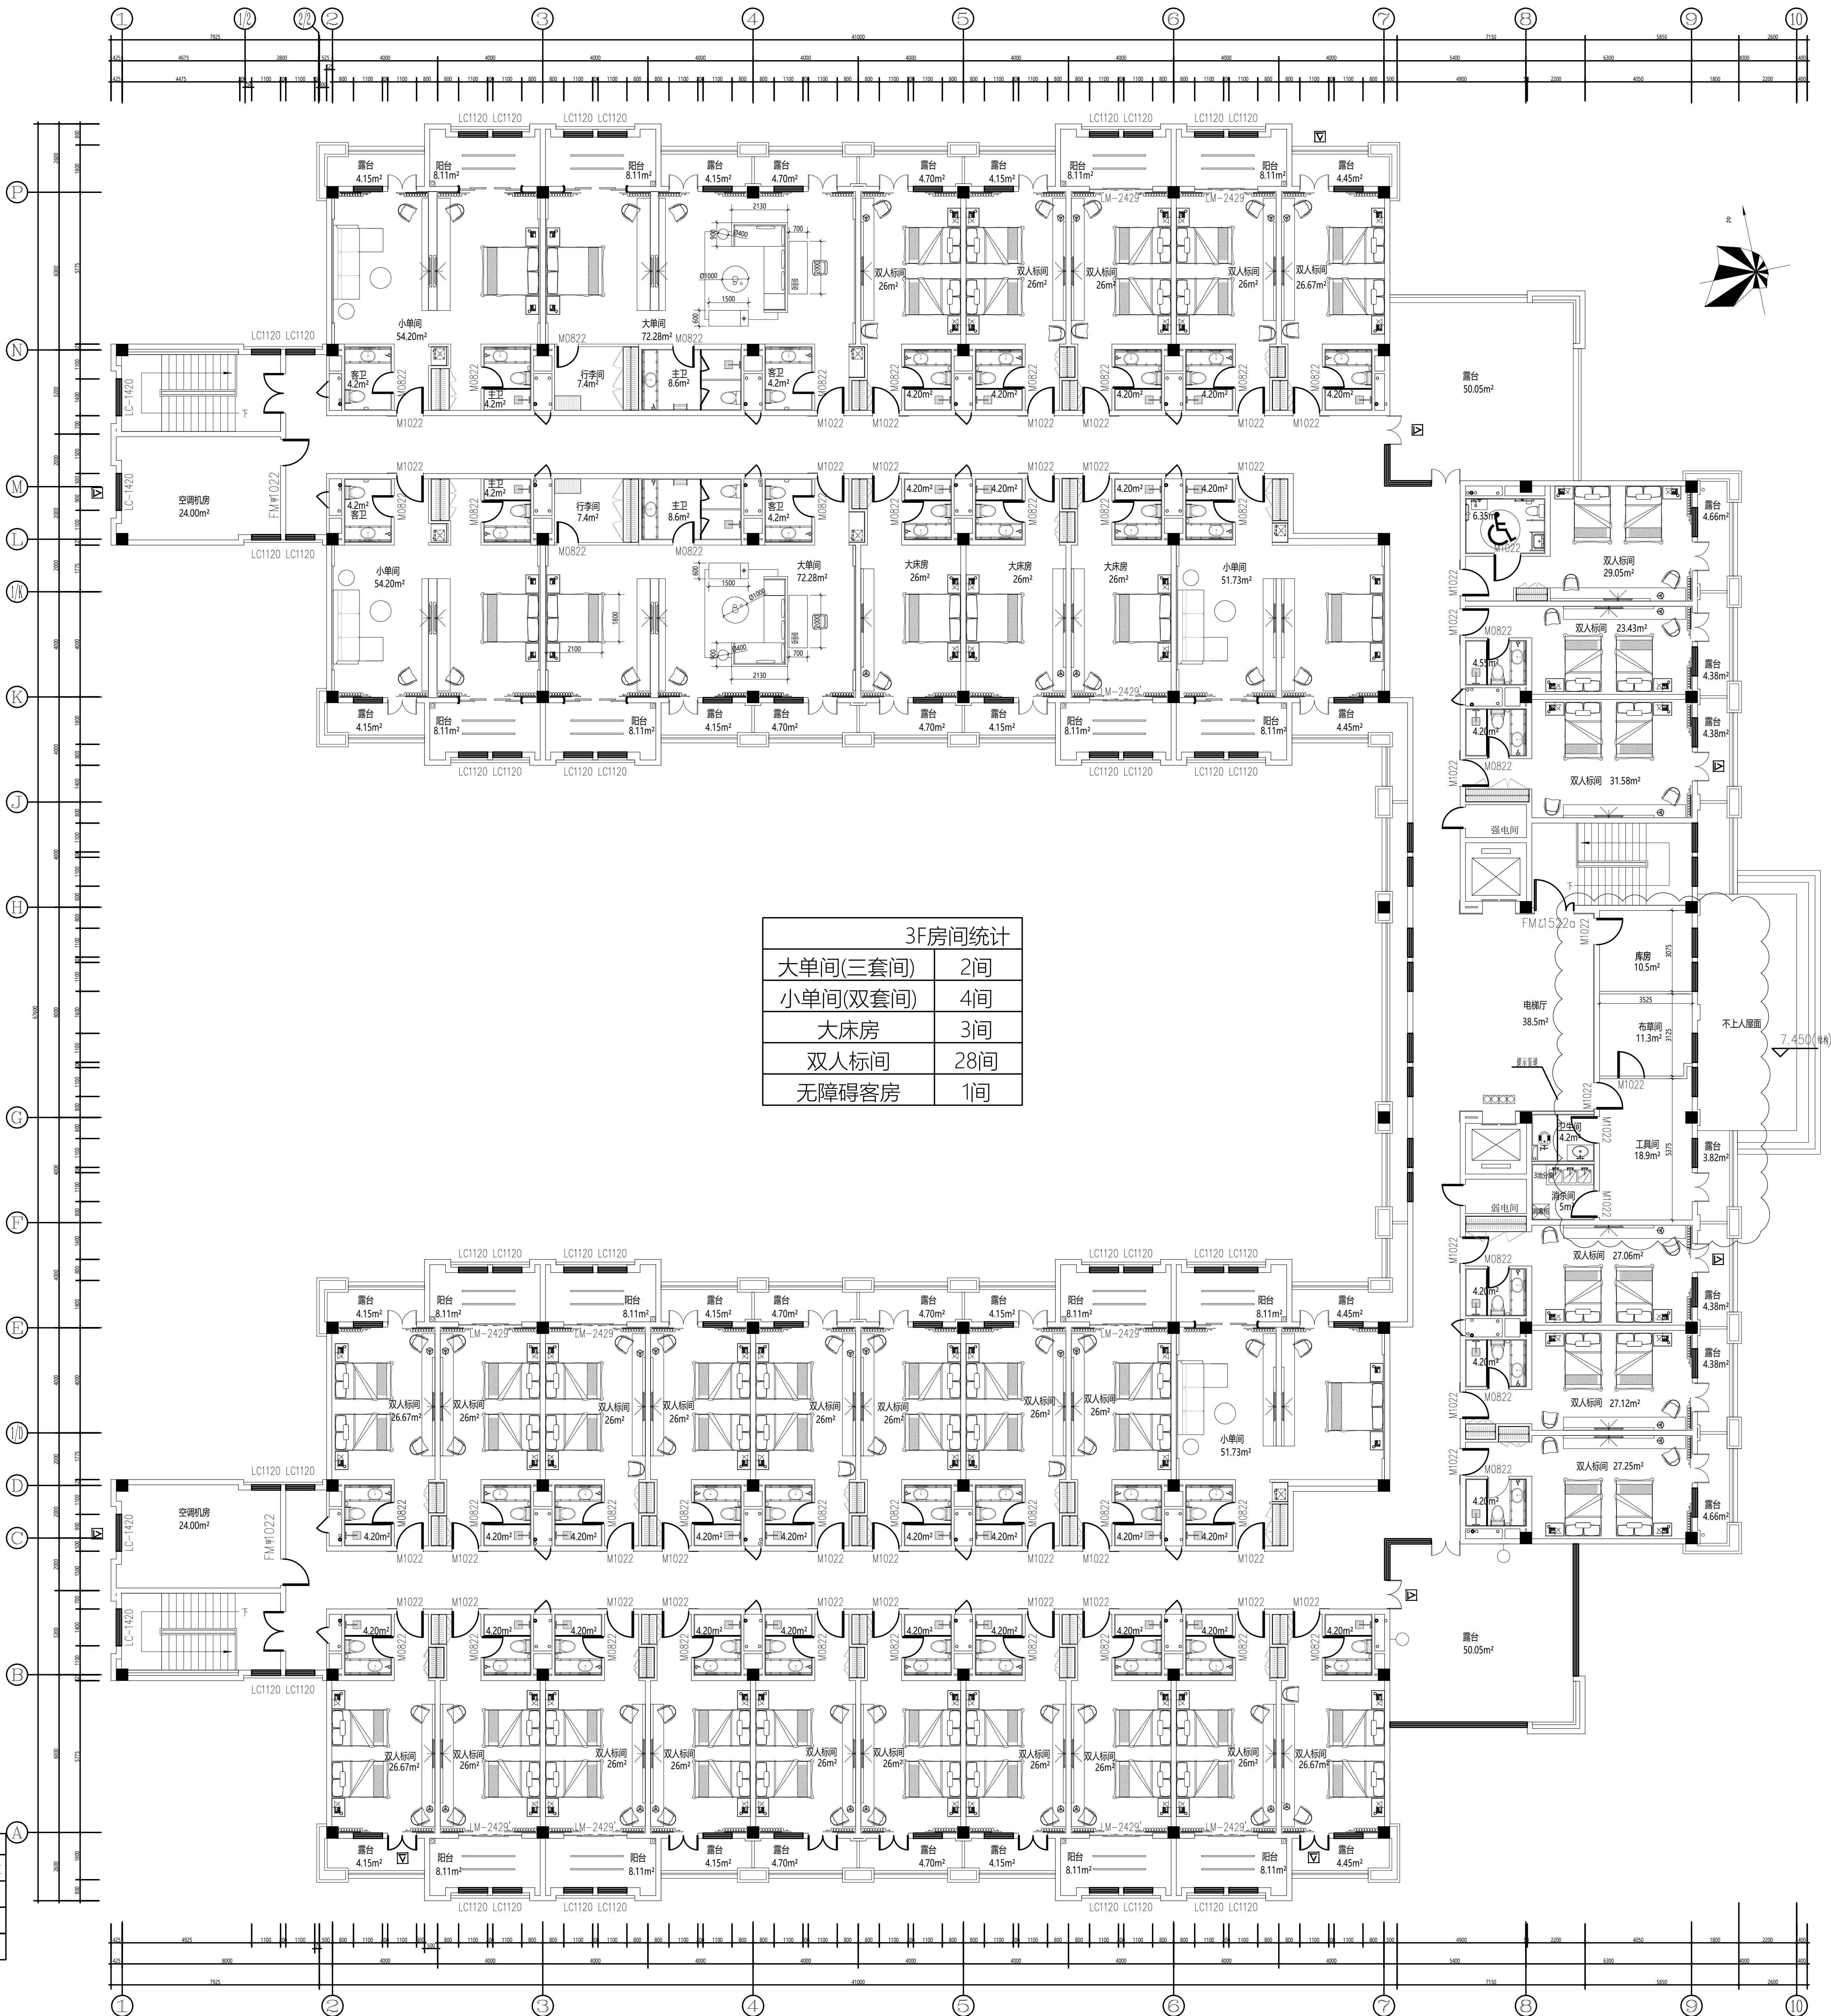

3F 房间统计	
大单间(三套间)	2间
小单间(双套间)	4间
大床房	3间
双人标间	28间
无障碍客房	1间

- 1、本层建筑面积: 2543.88平方米。
- 2、本层设置自动喷淋系统和火灾自动报警系统。
- 3、本层为一个自然防火分区, 防火分区面积: 2543.88平方米。
- 4、☼ 为消防救援窗位置
- 5、本工程中框架柱截面尺寸建筑与结构不符时, 以结构为准, 未注明墙垛为100。

CSCEC

中国建筑上海设计研究院有限公司
DNA SHANGHAI ARCHITECTURAL DESIGN RESEARCH INSTITUTE CO., LTD.

合作设计单位:
JOINTLY DESIGNED WITH

会签:
DESIGNED

院出图章:
PROJECT SEAL

注册执业章:
REGISTERED SEAL

备注:
NOTE

1.0	施工图报审	2026.01.21
版本	升级原因	升级日期
REVISION	CAUSE	DATE

本图升级版后, 以最高版本为准

发包人:
CLIENT

南京市河西新城区国有资产经营控股(集团)有限责任公司

工程名称:
PROJECT NAME

江苏省检验检测指挥分中心项目设计装修工程
2#客房楼

图名:
DRAWING TITLE

三层平面布置及立面索引图

合同编号:
PROJECT NO.

SIE250414

设计总负责人
PROJECT DIRECTOR

蔡志向

审定人
AUTHORIZED BY

蔡志向

审核人
PROCESSED BY

吴香玉

校对人
CHECKED BY

侯昱

设计人
DESIGNED BY

陈亚迪

专业:
DISCIPLINE

室内装饰

图号:
DRAWING NO.

3F-PL03

新段:
STATUS

施工图

比例:
SCALE

1:100

日期:
DATE

2026.01.21

文件名:
FILE NAME