

中叙设计集团
有限公司
Zhongxu Design Group Co., Ltd.
建筑工程甲级 编号: A151031035

施工图变更 (修改) 通知单
NOTIFICATION OF DRAWINGS MODIFICATION

编号 NO.: ZX26107

建设单位 CLIENT	江苏省连云港工贸高等职业技术学校	项目名称 PROJECT	学校国际学术交流中心图纸变更
主 送 SEND TO		抄 送 COPY TO	
		专 业 DISCIPLINE	电气

相关图纸编号
DRAWING NO.
修改依据
BASIS

变更内容 MODIFIED CONTENTS


因建筑平面调整，电气专业进行相应调整：
1、一层、二层原燃气厨房变更为电气厨房，电气专业设备进行对应调整，取消可燃气体报警设备
详见DS-06/12, DS-08/12轴9-11交轴D-G处。
因暖通条件变更，电气专业进行相应调整：
1、二层原自然排烟窗变更为电动排烟窗，电气专业设备进行对应调整，详见DS-08, 轴Q~S交轴3~7处
轴A~C交轴3~7处
其余图纸云线标注处为现场不符合消防要求，需要整改的地方。
问题一：现场应急照明灯，疏散指示标志灯，安全出口标志灯缺失；
问题二：现场防火门监控器未安装
问题三：现场防火阀配套的输入输出模块未安装
整改要求：按图纸要求现场恢复消防设备

四川省建设工程设计出图专用章
中叙设计集团有限公司
资质等级范围：建筑行业（建筑工程）甲级
资质证书编号：A151031035 有效期至：2027年03月21日

中叙设计集团有限公司
防火设计自审专用章
证书编号 甲级建筑
A151031035

连云港市建设施工图审查中心
房屋建筑工程施工图审查专用章
审查专用章号 320719131
有效期：长 期
江苏省住房和城乡建设厅监制



审 定 APPROVED BY	王 洪 涛	王洪涛	项目负责 PROJECT CHIEF	欧 碧 芬	欧碧芬	校 对 CHECKED BY	胡子同	胡子同
审 核 EXAMINED BY	胡子同	胡子同	专业负责 SPECIALTY CHIEF	王 仲 仁	王仲仁	设 计 DESIGNED BY	李 长 春	李长春
注：本通知单与图纸同样有效。 NOTE: THE NOTIFICATION IS EQUALLY EFFECTIVE WITH THE DRAWINGS.					日 期 DATE	2026年04月	第 1 张, 共 1 张	

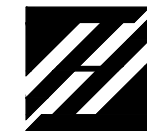



中叙设计集团有限公司
Zhongku Design Group Co., Ltd.
建筑工程甲级 设计编号 A151031035

备注:

- *本图纸的版权,属中叙设计集团有限公司所有,不得用于本工程以外范围。
- *本图如需手续齐全方可用于施工。
- *本图需加盖本公司出图章,否则一律无效。

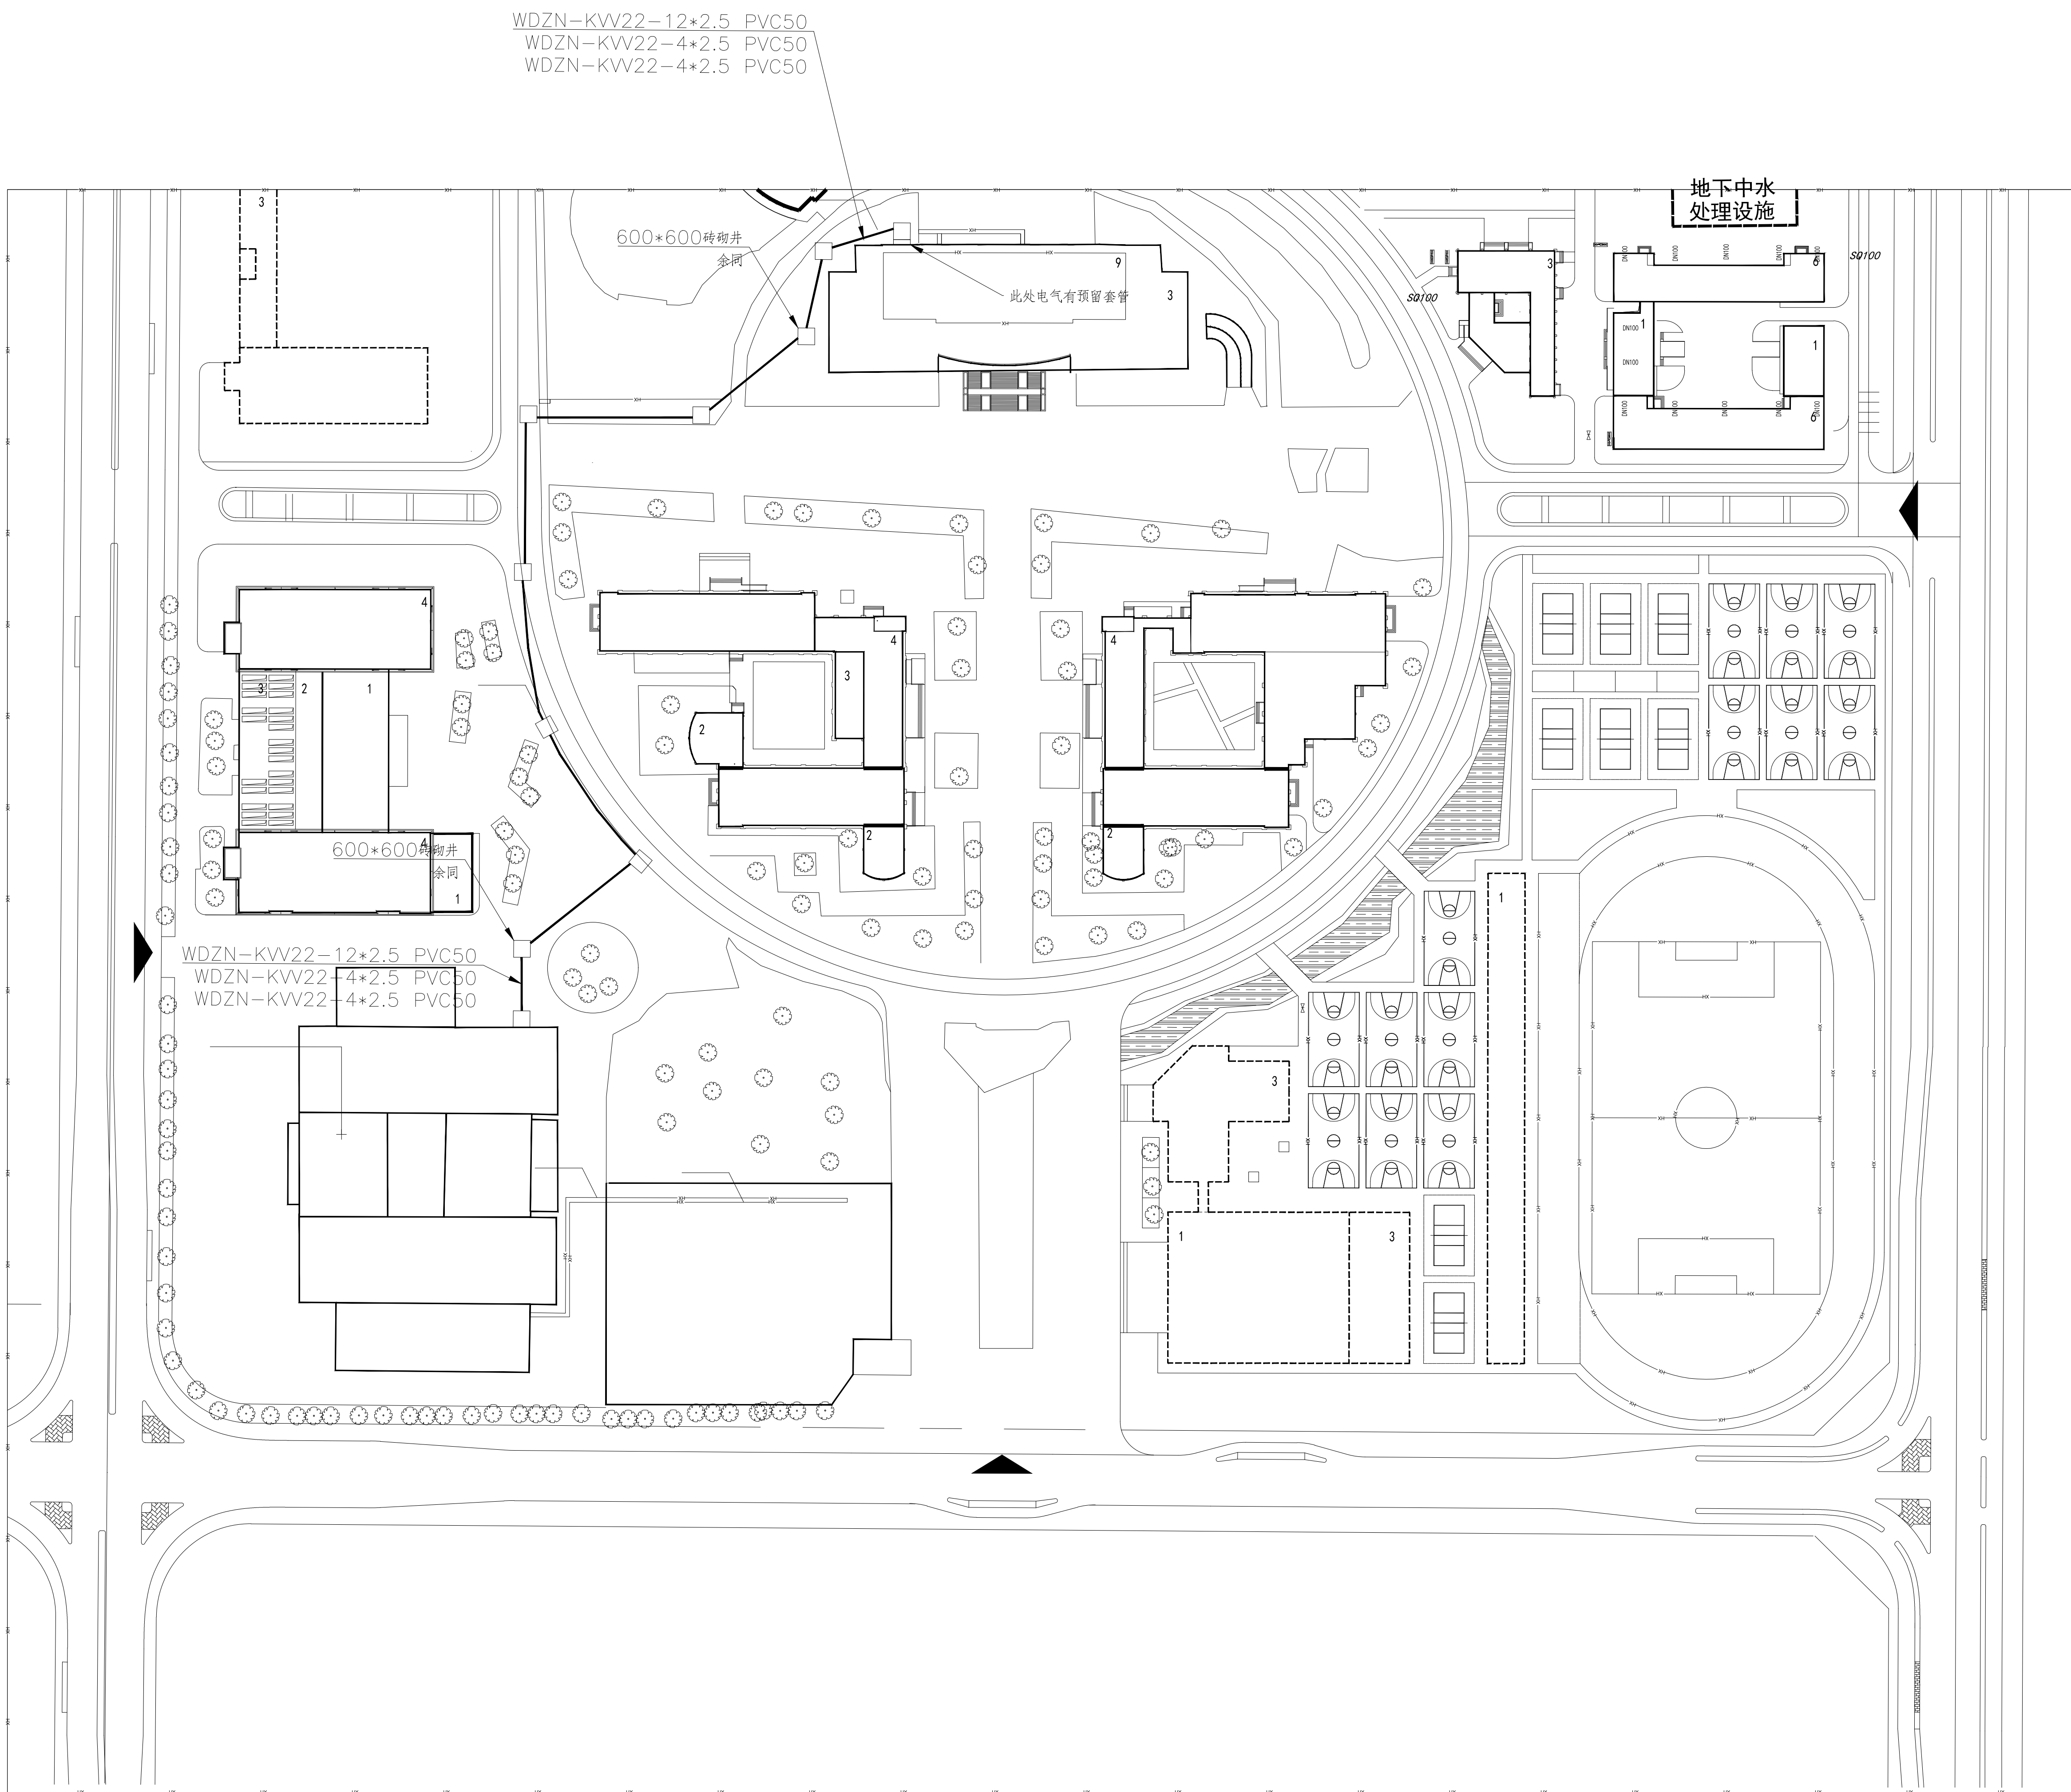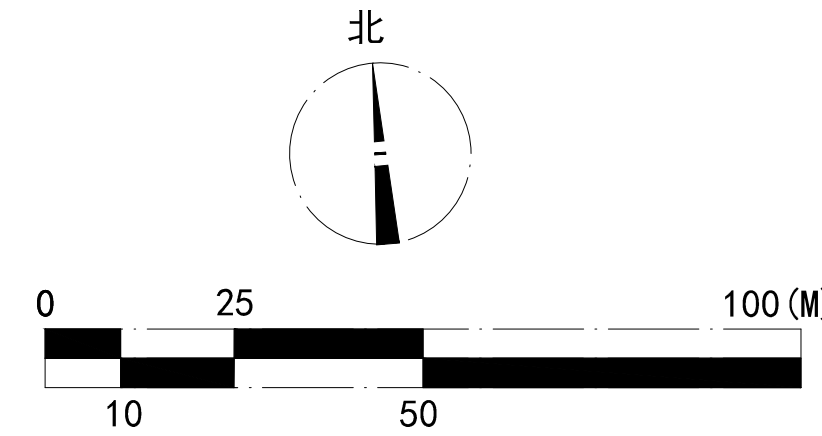

- 注: 1. 过车行道或重载区域时需套SC100管保护,且最小埋深不得低于0.7m
2. 不同电压等级的线缆不应穿入同一根保护管内,消防电话和消防广播应独立穿管
3. 电缆管道转弯处及分支处均应设手孔井
4. 手孔井位置宜根据施工现场综合考虑调整
5. 套管采用刚性PVC管

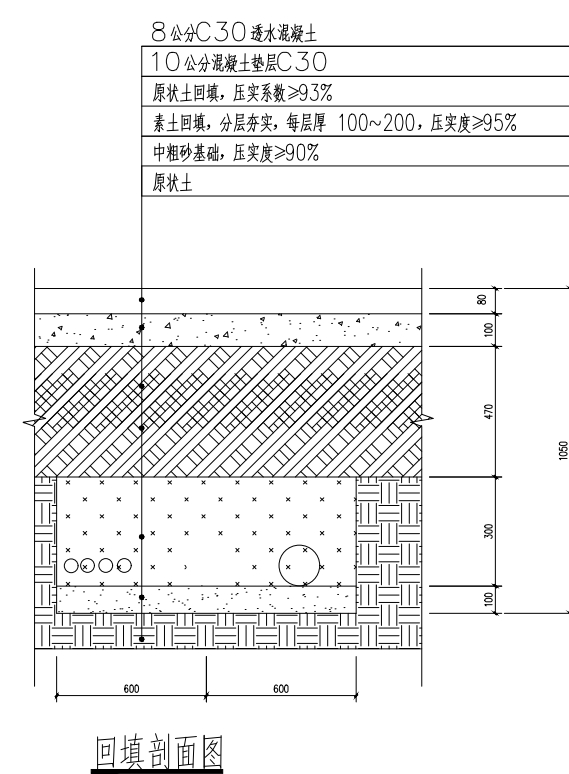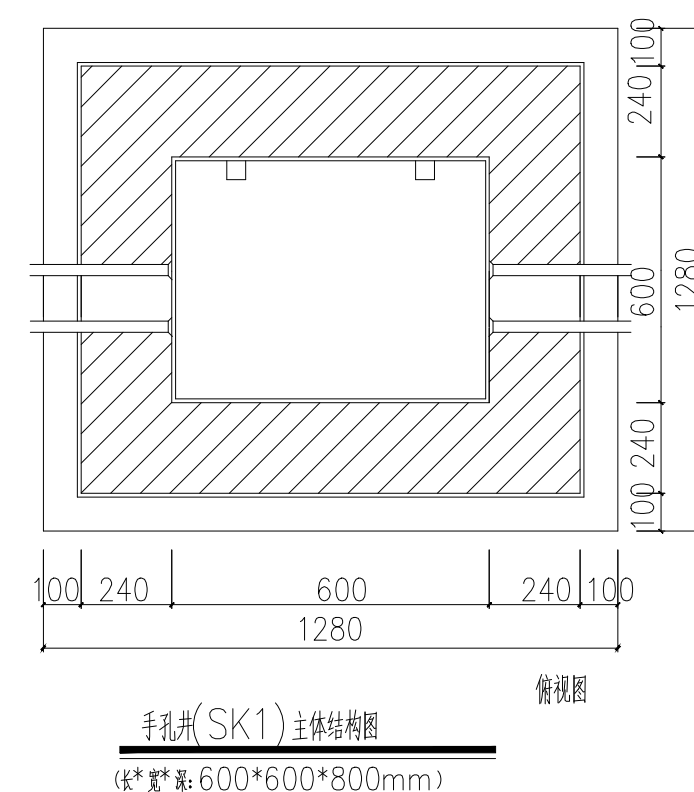

四川省建设工程设计出图专用章
中叙设计集团有限公司
资质等级: 建筑行业(建筑工程)甲级
证书编号: A151031035 有效期至: 2027年03月18日

中叙设计集团有限公司
防火设计自审专用章
证书编号: A151031035 甲级建筑

连云港市建设工程施工图审查中心
房屋建筑工程施工图审查专用章
审查专用章号: 320719131
有效期: 长期
江苏省住房和城乡建设厅监制

消防弱电总平面图 1:1

平面图:

设计号: ZS24107

建设单位: 江苏省连云港工贸高等职业技术学校

工程名称: 学校国际学术交流中心附属变更

子项名称:

图名:

消防弱电总平面图



设计签署

职 责	姓 名	签 署
项目负责人	王 洪 涛	王洪涛
专业负责人	周 子 同	周子同
审 定	陈 碧 芬	陈碧芬
审 核	王 仲 仁	王仲仁
校 对	周 子 同	周子同
设 计	李 长 春	李长春

出图专用章:

注册师印章:

版 次: 第 1 版
专 业: 电 气 图 号: 15-01/02
比 例: 1:1 日 期: 2024年04月

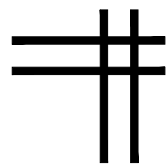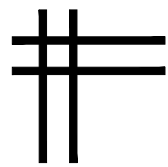

中叙设计集团有限公司

Zhongxu Design Group Co., Ltd.

证书编号: A151031035 (建筑工程甲级)

电气专业图纸

四川省建设工程设计出图专用章

中叙设计集团有限公司

资质等级范围: 建筑行业(建筑工程)甲级

资质证书编号: A151031035 有效期至: 2027年03月21日

中叙设计集团有限公司

防火设计自审专用章

证书编号	甲级建筑 A151031035
------	--------------------

连云港市建设施工图审查中心
房屋建筑工程施工图审查专用章

审查专用章号	320719131
--------	-----------

有效期：长期

江苏省住房和城乡建设厅监制

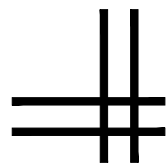
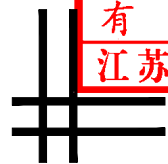


图 纸 目 录

[illegible]

中叙设计集团有限公司

Zhongxu Design Group Co., Ltd.

建筑工程甲级 设计编号 A151031035

备注:

*本图纸的版权,属中叙设计集团有限公司所有,不得用于本工程以外范围.

*本图纸需手续齐全方可用于施工.

*本图须加盖本公司出图签章, 否则一律无效.

平面示意图:



设计号:

ZX26107

建设单位:

江苏省连云港工贸高等职业技术学校

工程名称:

学校国际学术交流中心图纸变更

子项名称:

图名:

图纸目录


设计签署

职 责	姓 名	签 署
项目负责人	王 洪 涛	王洪涛
专业负责人	胡 子 同	胡子同
审 定	欧 碧 芬	欧碧芬
审 核	王 仲 仁	王仲仁
校 对	胡 子 同	胡子同
设 计	李 长 春	李长春

出图专用章:

注册师印章:


版 次	第 1 版		
专 业	电 气	图 号	DS-01/12
比 例	1:100	日 期	2026年04月

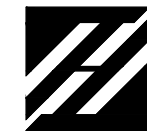

中叙设计集团有限公司
Zhongku Design Group Co., Ltd.
建筑工程甲级 设计编号 A151031035

备注:

- *本图纸的版权,属中叙设计集团有限公司所有,不得用于本工程以外范围。
- *本图如需手续齐全方可用于施工。
- *本图属加盖本公司出图章,否则一律无效。

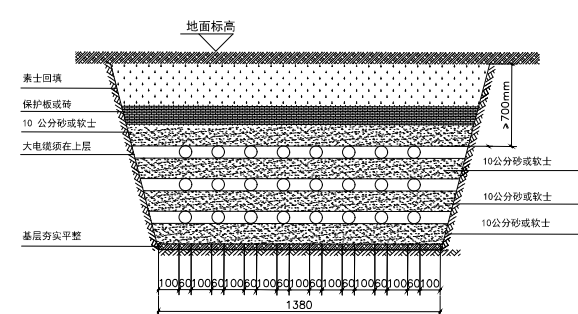

1. 电缆铺设采用直埋的形式,
电缆采用单排通过并穿管加以保护, 保护管各伸出路基0.5m,
覆土深不应小于0.7m。线管两端须焊制喇叭口, 管内加穿10号镀锌铁丝以备电缆穿管。

2. 转弯处电缆应做成弧形, 转弯半径不小于电缆外径的15倍。

敷设的电缆, 应在引出端、终端以及中间接头和走向

有变化处挂标示牌, 注明电缆规格、型号、回路及用途,

以便维修,做法见<<94D164>>P23。

4. 沟槽开挖后地基土应严格夯实, 侧墙两侧回填土应再加盖盖板
后进行, 并要分层同步回填, 其密度达到95% 以上。

5. 所有钢制件均应整体制作后镀锌。

6. 直接埋入地下的电缆, 埋入前须将沟底铲平夯实, 电缆周围应
填入100毫米厚的细沙, 土层上部要用预制混凝土盖板盖好,
中间接头处应用混凝土外套保护。不应将电缆埋设在有垃圾的土层中。

7. 本工程供电管线位置必须按管线综合与本工程平面图进行放线、

8、穿越车道、消防通道: 用 SC 焊接钢管 / 镀锌钢管

9. 各种管道的预埋需与专业部门联系后按图施工。


10. 未尽事宜按《电器装置安装工程施工及验收规范》(GB50168)、
《电力工程电缆设计规范》(GB50217-94) 施工与验收。

11. 电缆管道转弯处及分支处均应设手孔井

12. PVC管采用刚性PVC管

YJY22-4*50+1*50 PVC100
600*600, 电井

室外配电总平面图 1:1

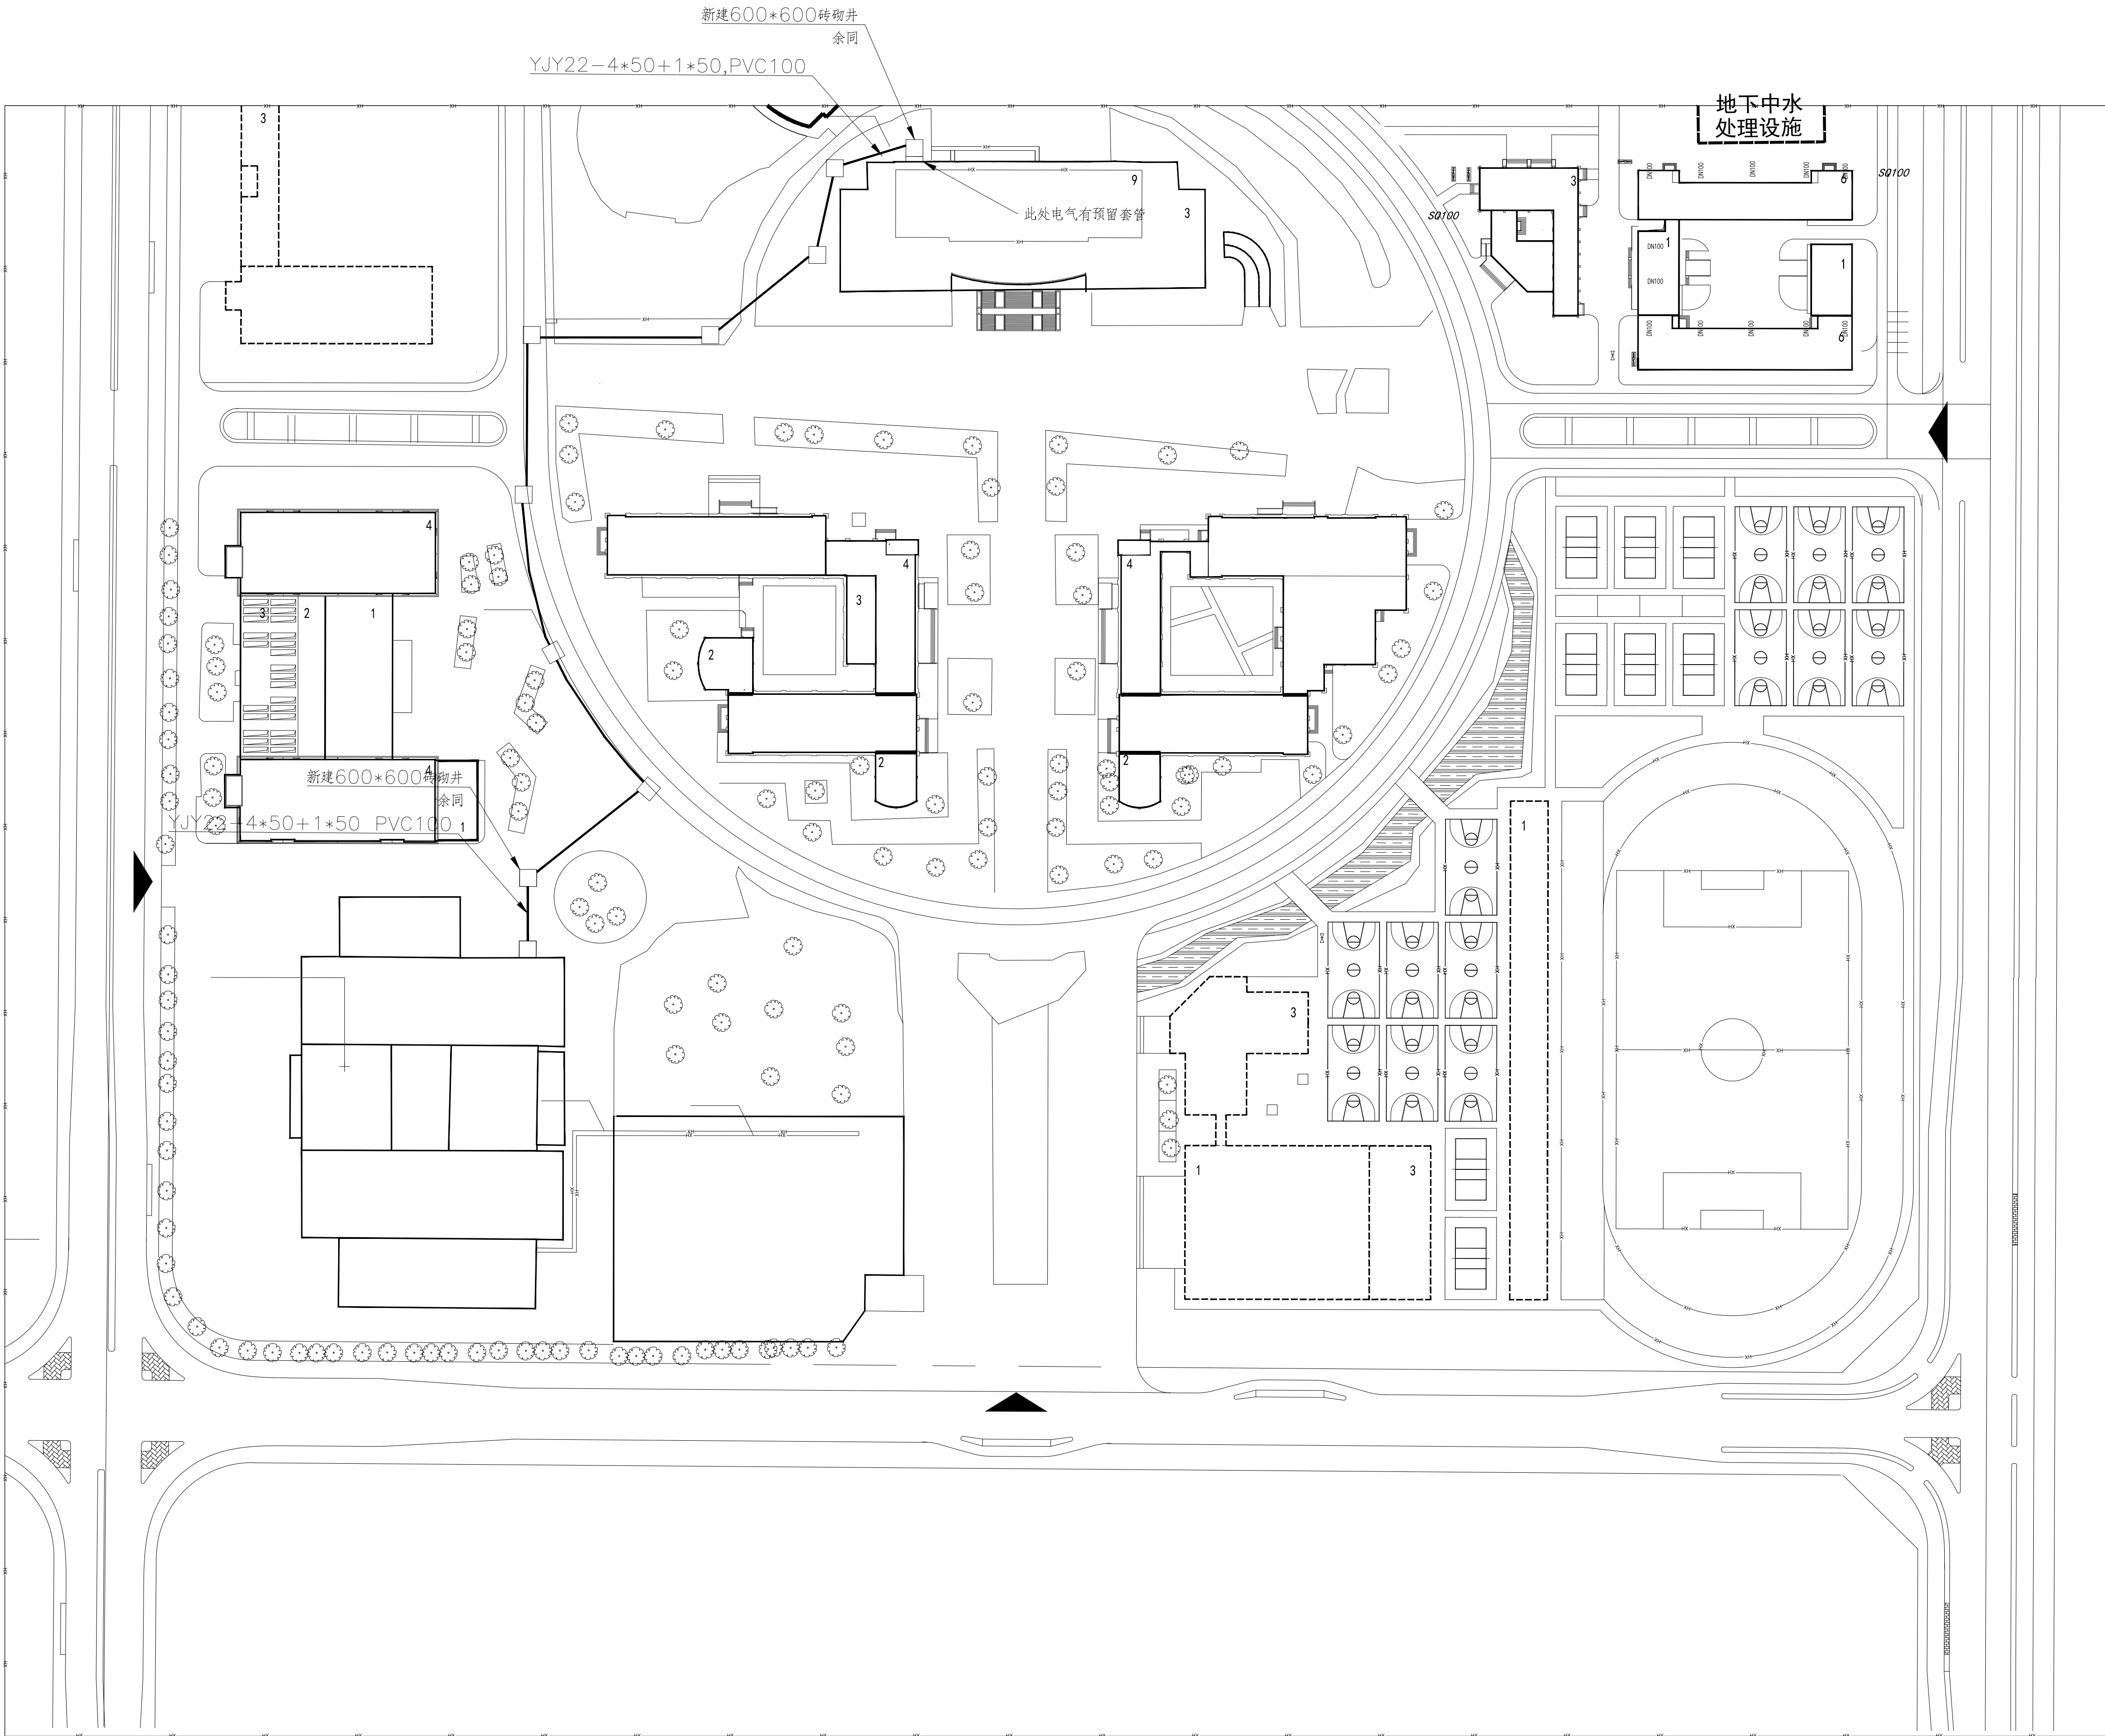

四川省建设工程设计出图专用章
中叙设计集团有限公司
房屋建筑工程施工图审查专用章
审查专用章号: A151031035 有效期: 2027年03月21日

中叙设计集团有限公司
防火设计自审专用章
证书编号: A151031035 甲级建筑

连云港市建设工程施工图审查中心
房屋建筑工程施工图审查专用章
审查专用章号: 320719131
有效期: 长期
江苏省住房和城乡建设厅监制

平面示意图:

设计号: ZXS0107

建设单位: 江苏省连云港工贸高等专科学校

工程名称: 学校国际学术交流中心附属变更

子项名称:

图名:

室外配电总平面图


设计签署

职 责	姓 名	签 署
项目负责人	王 洪 涛	王洪涛
专业负责人	周 子 同	周子同
审 定	陈 碧 芬	陈碧芬
审 核	王 仲 仁	王仲仁
校 对	周 子 同	周子同
设 计	李 长 春	李长春

出图专用章:

注册师印章:

版 次	第 1 版
专 业	电 气
比 例	1:1
日 期	2026年04月

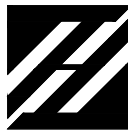

中叙设计集团有限公司
Zhongxu Design Group Co., Ltd.
建筑工程甲级 设计编号 A151031035

备注：
*本图纸的版权，属中叙设计集团有限公司所有，不得用于本工程以外范围。
*本图纸需手续齐全方可用于施工。
*本图须加盖本公司出图签章，否则一律无效。

平面示意图：

设计号：ZX26107
建设单位：江苏省连云港工贸高等职业技术学校
工程名称：学校国际学术交流中心图纸变更
子项名称：

图名：


火灾自动报警系统图

设计签署		
职 责	姓 名	签 署
项目负责人	王 洪 涛	王洪涛
专业负责人	胡子同	胡子同
审 定	欧 碧 芬	欧碧芬
审 核	王 仲 仁	王仲仁
校 对	胡 子 同	胡子同
设 计	李 长 春	李长春


出图专用章：

注册师印章：


版 次	第 1 版		
专 业	电 气	图 号	DS-03/12
比 例	1:100	日 期	2026年04月

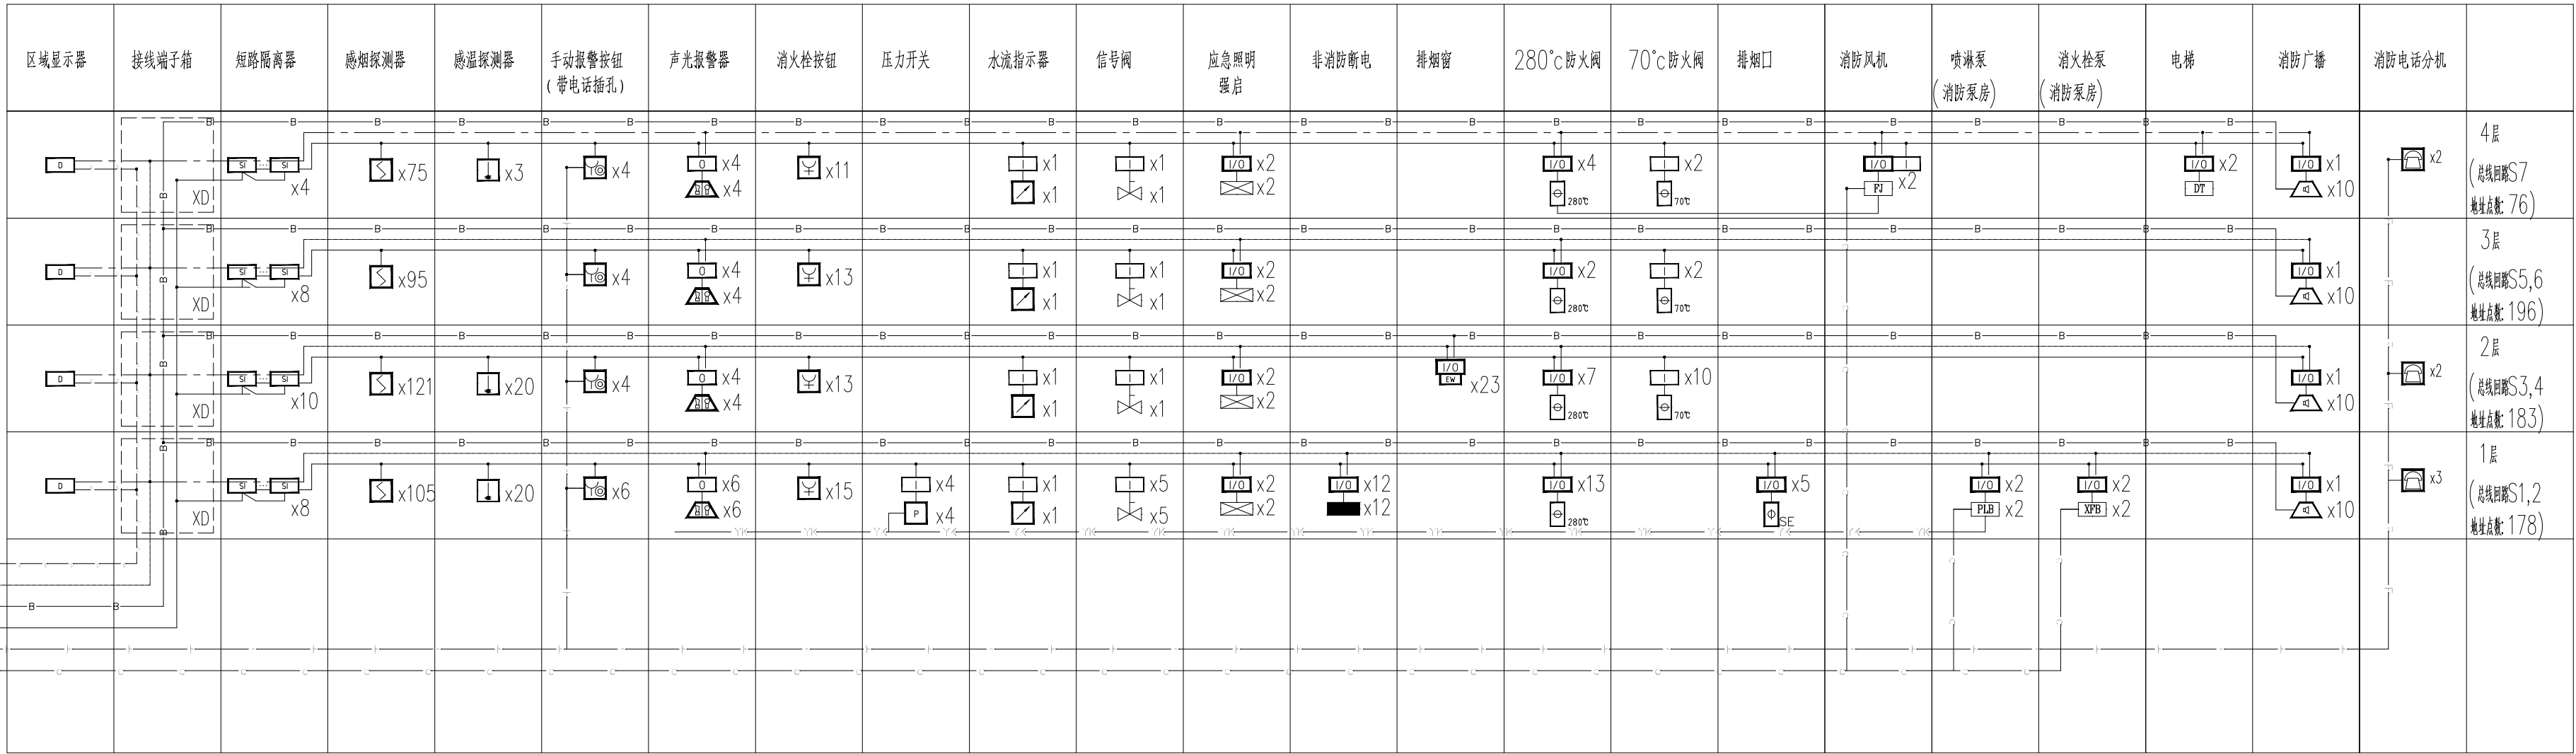


火灾自动报警系统图




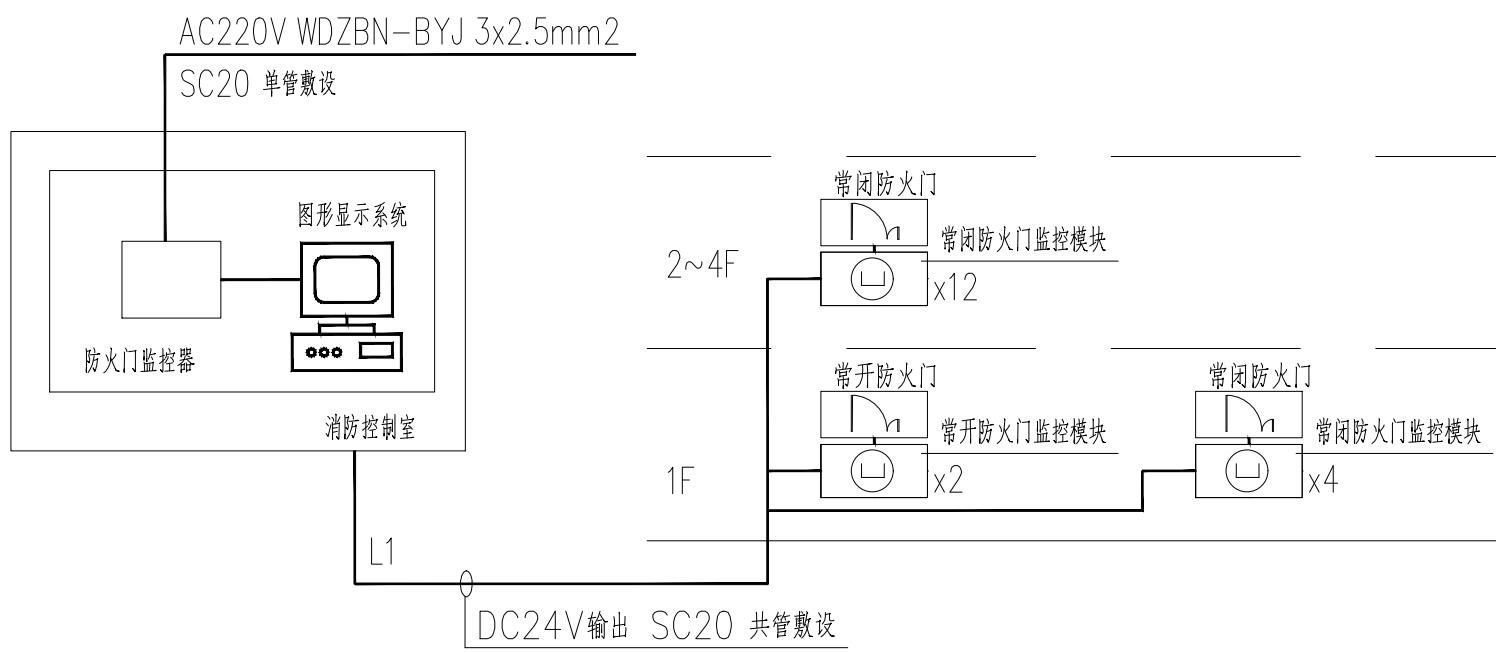


防火门监控系统图

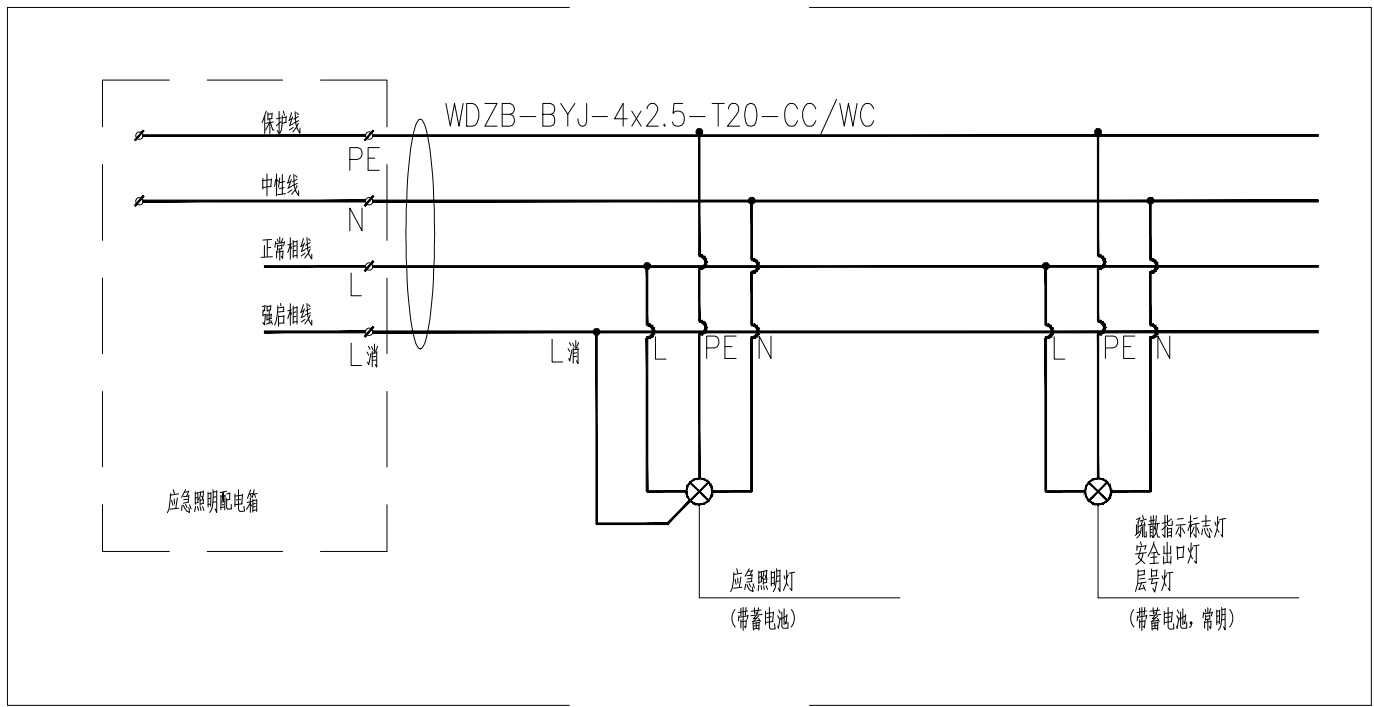

应急照明灯具接线示意图

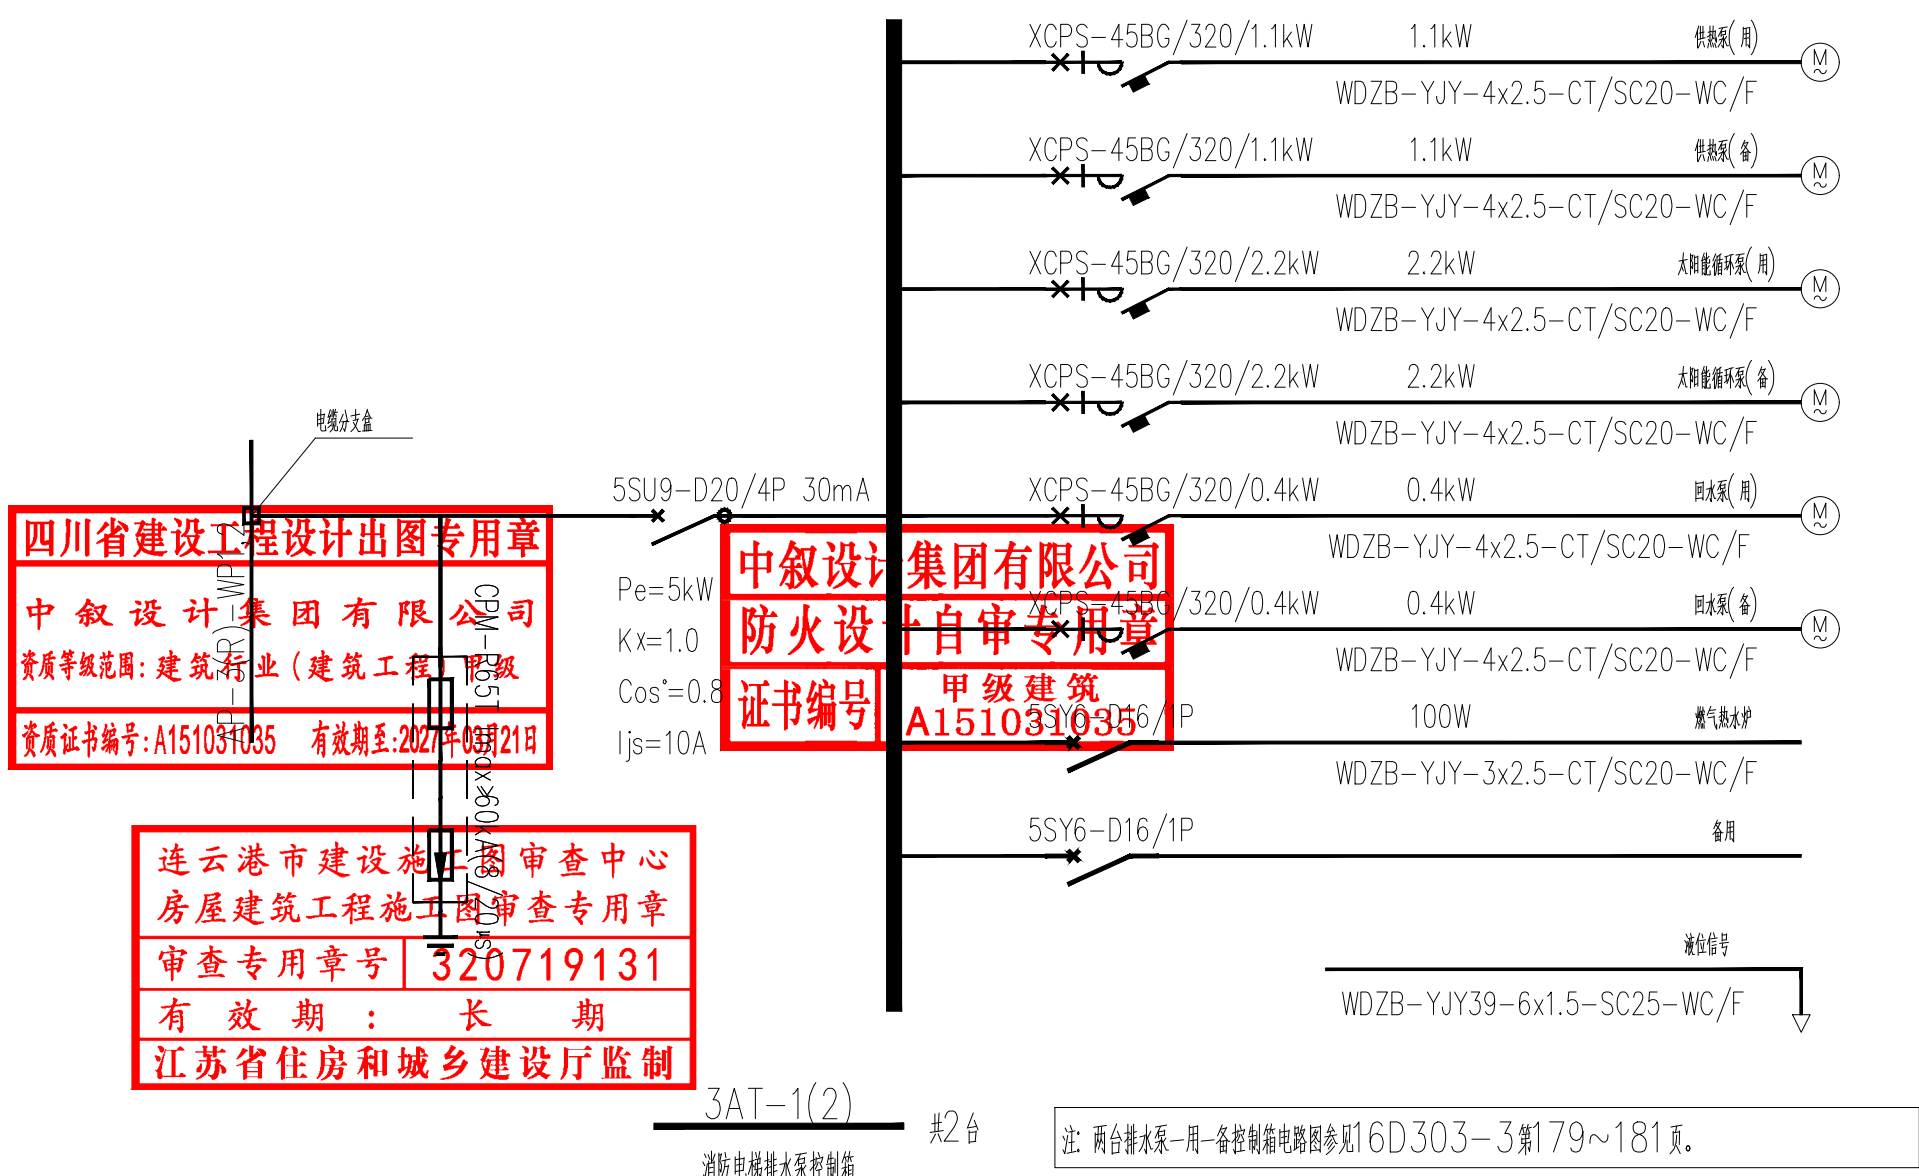

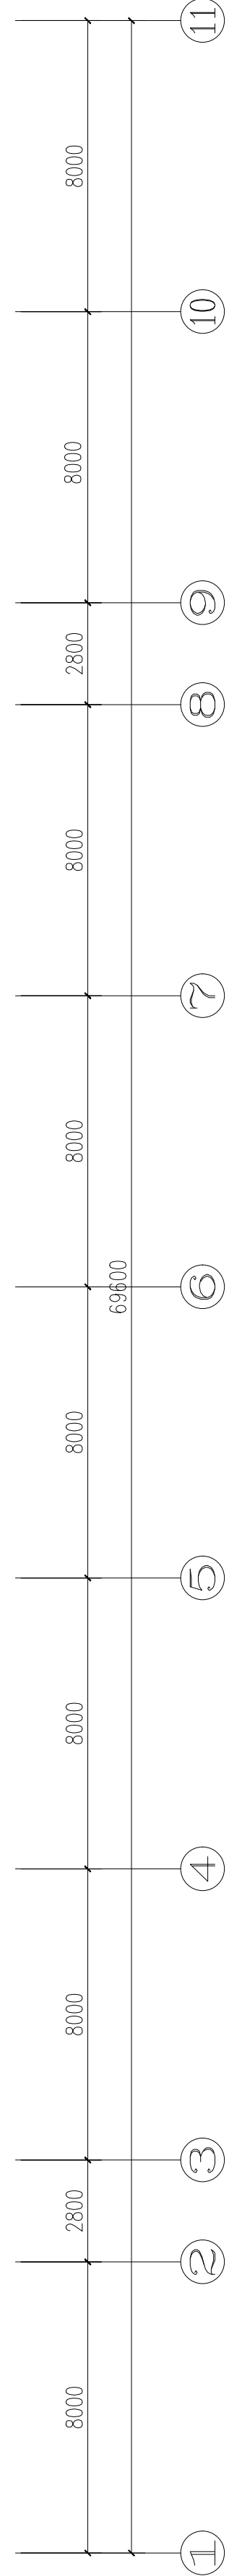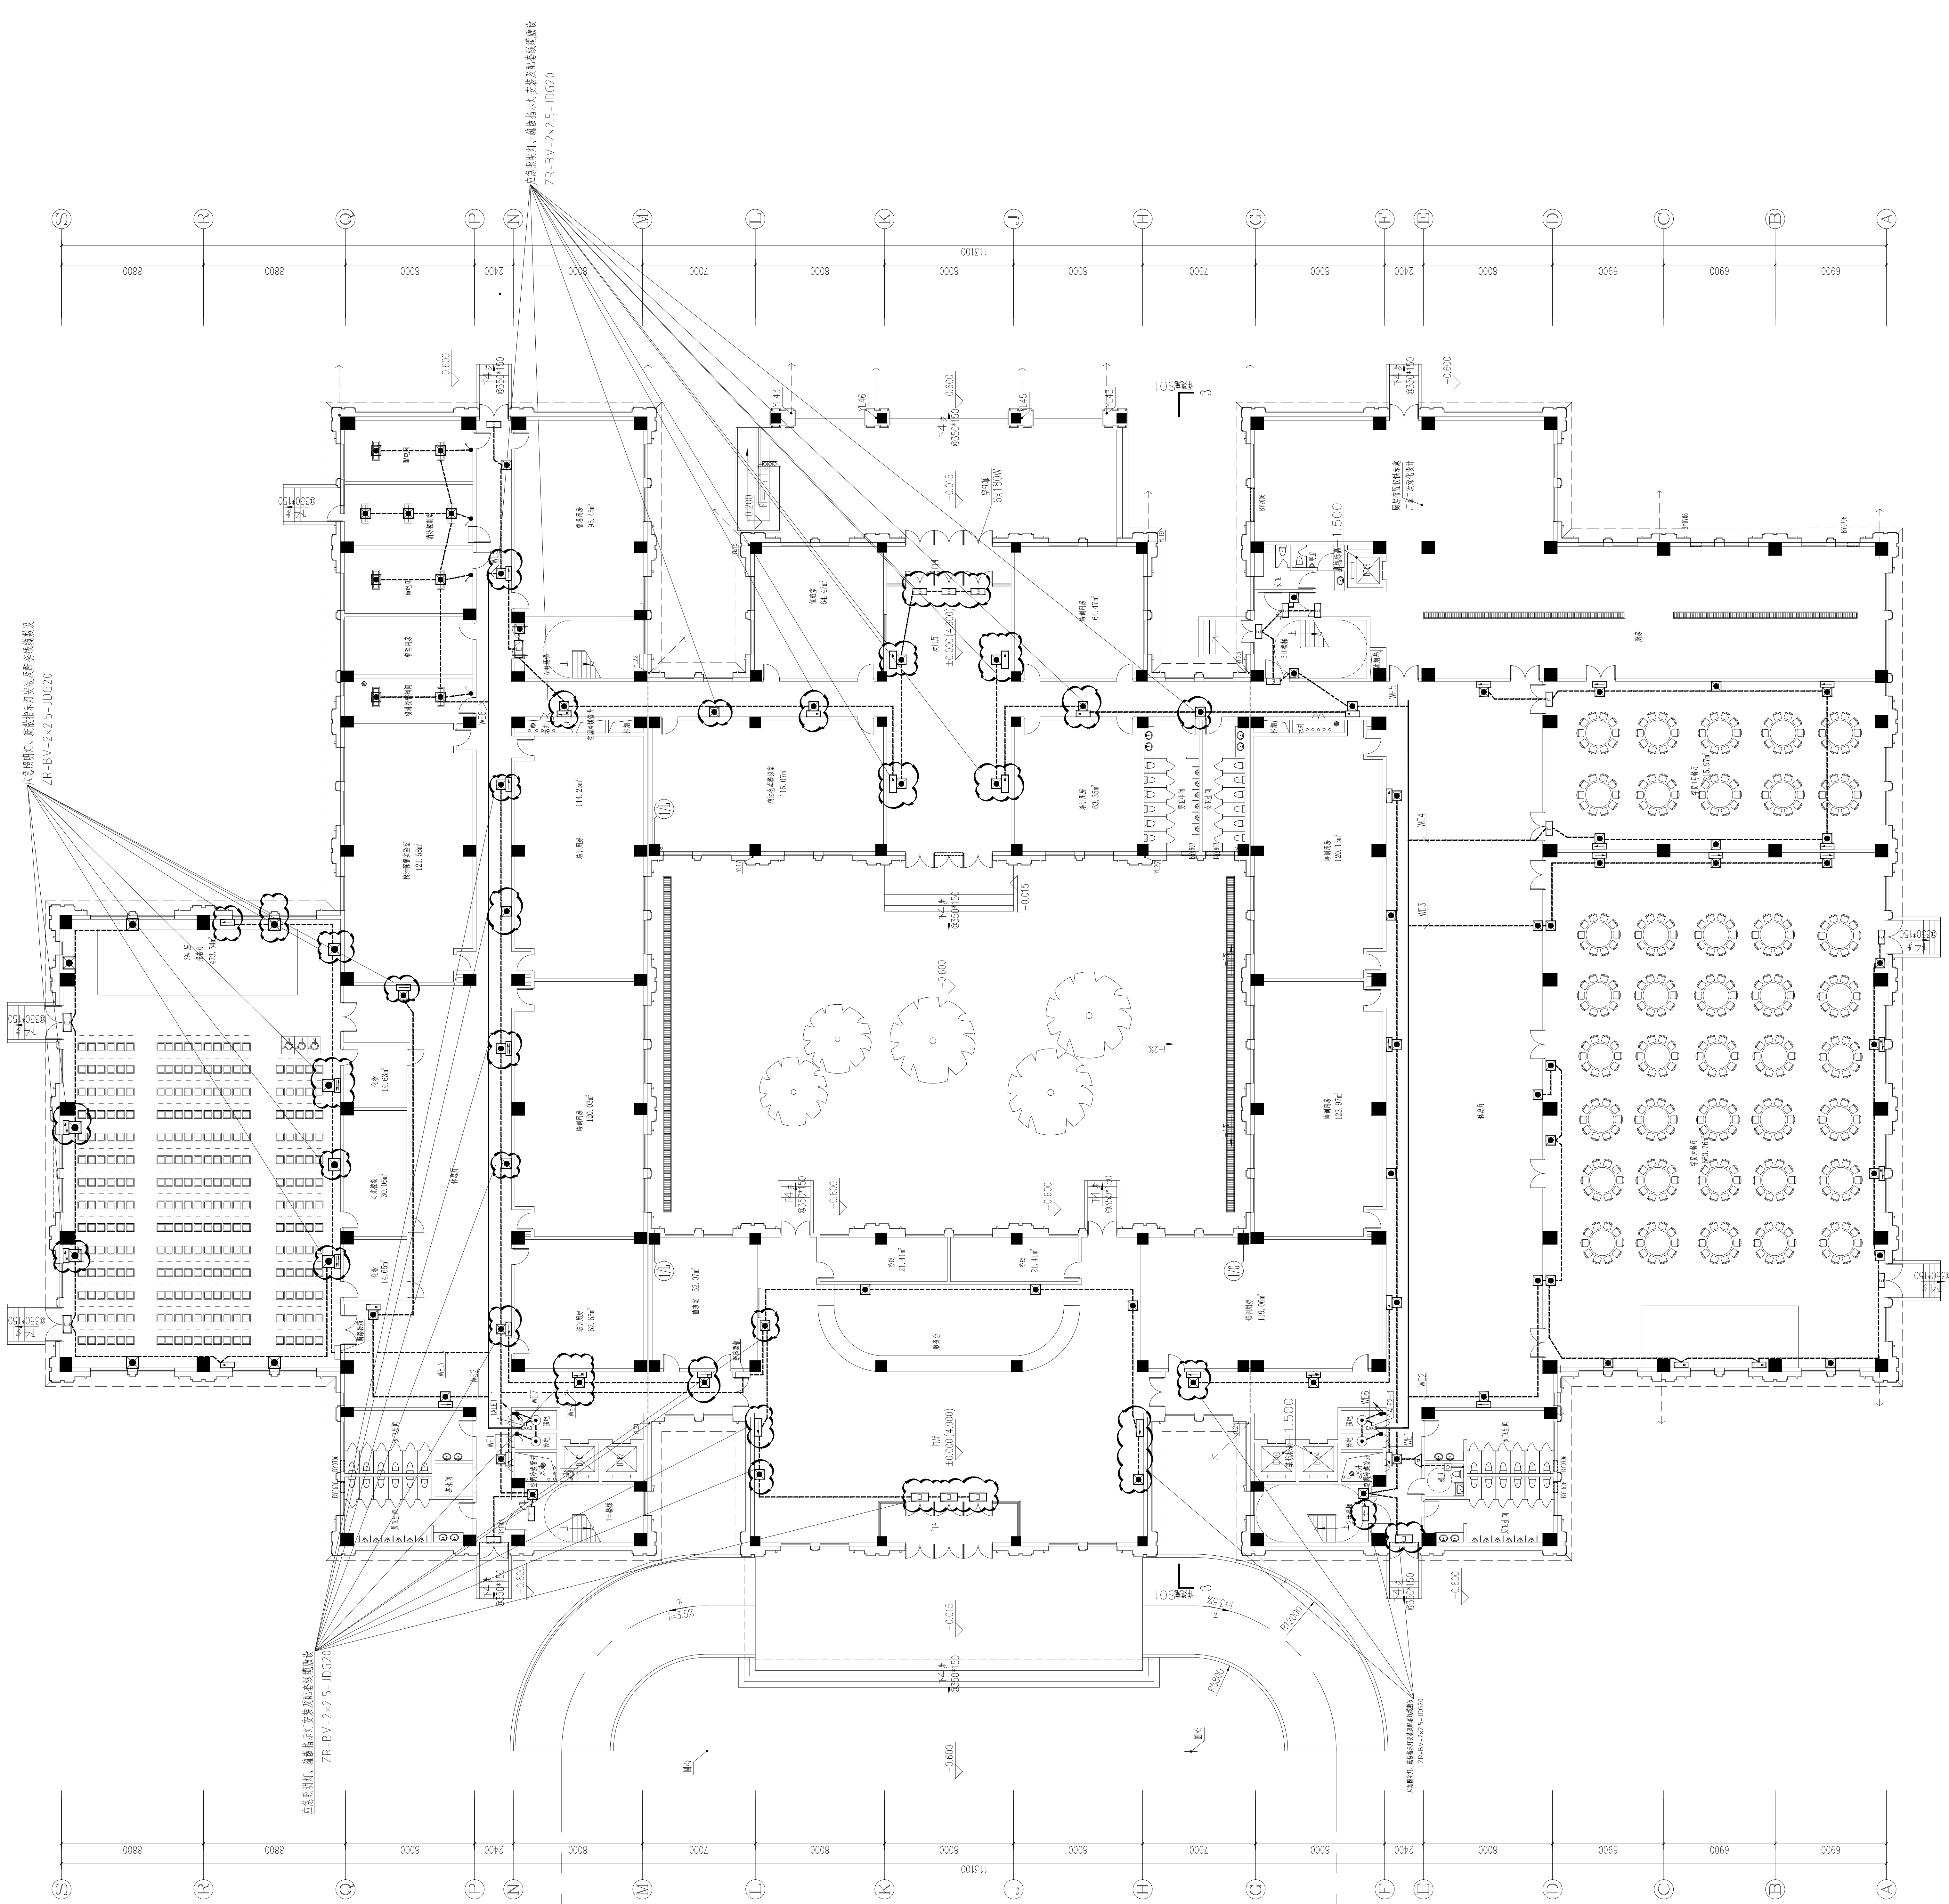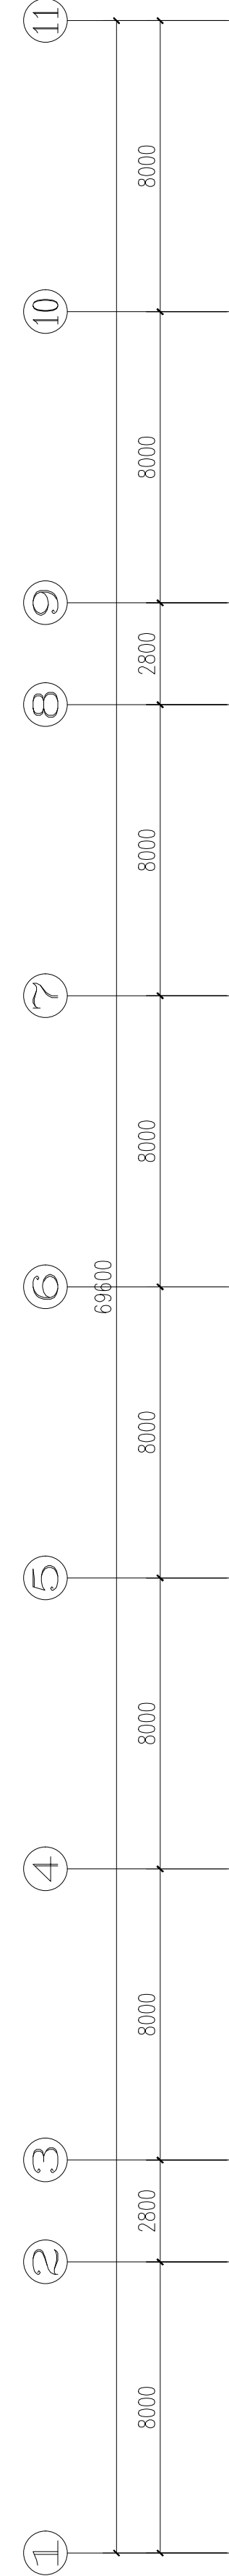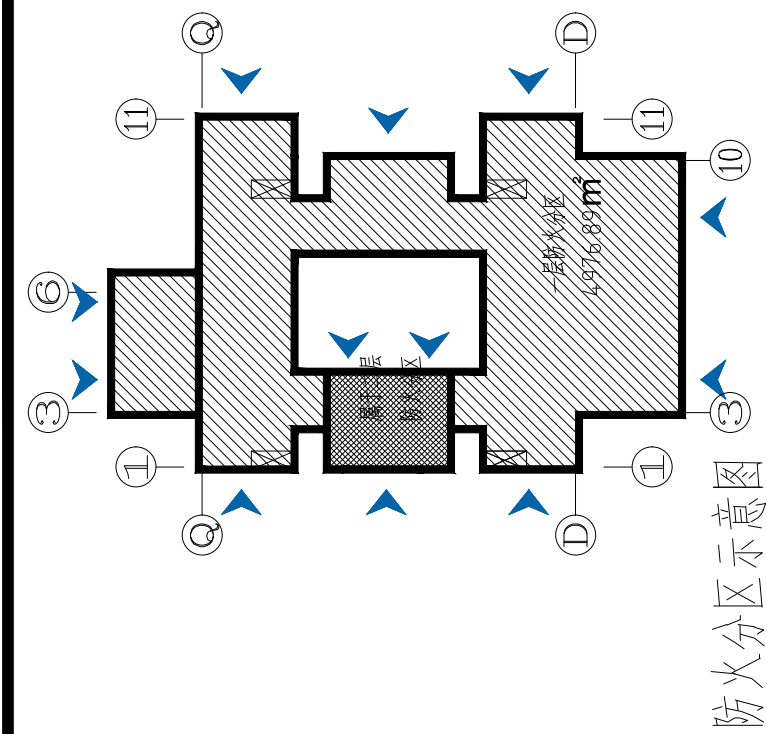

一层应急照明平面图
4. 比例: 1:50
5. 图例: 1:50

四川省建设工程设计出图专用章 中叙设计集团有限公司 注册证号: A151030305 有效期至: 2024年12月31日	中叙设计集团有限公司 防火设计专用章 注册证号: A151030305 有效期至: 2024年12月31日	设计签署		
		类	姓名	签署
连云港市建设工程设计出图专用章 房屋建筑工程设计(建筑工程)专业 注册证号: A151030305 有效期至: 2024年12月31日	江苏省住房和城乡建设厅 注册证号: A151030305 有效期至: 2024年12月31日	负责人	王洪涛	王洪涛
		负责人	周子刚	周子刚
		负责人	陈德芳	陈德芳
		负责人	王仲仁	王仲仁
四川省建设工程设计出图专用章 中叙设计集团有限公司 注册证号: A151030305 有效期至: 2024年12月31日	江苏省住房和城乡建设厅 注册证号: A151030305 有效期至: 2024年12月31日	负责人	周子刚	周子刚
		负责人	李长春	李长春

版次	第1版
专业	电气
图号	D6-65/12
比例	1:100
日期	2026年04月

平面设计图:	
设计号:	ZXS0107
建设单位:	江苏省连云港工贸高等职业技术学校
工程名称:	学校国际学术交流中心附属楼
子项名称:	
图名:	一层应急照明平面图

备注:
*本图纸版权归,属中叙设计集团有限公司所有,不得用于本工程以外范围。
*本图纸或手册齐全方可用于施工。
*本图属加本公司出图章,否则一律无效。

备注:
*本图纸的版权,属中叙设计集团有限公司所有,不得用于本工程以外范围。
*本图纸需手续齐全方可用于施工。
*本图须加盖本公司出图签章,否则一律无效。




本层面积: 54.40M²

中叙设计集团有限公司 防火设计自审专用章 证书编号：A1571031025 中叙设计集团有限公司	负责	姓名	
	负责人	王洪涛	
	负责人	胡子同	
	定	欧碧芬	
	核	王仲仁	
	对	胡子同	
计	李长泰		

版 次	第 1 版		
专 业	电 气	图 号	DS-06/1
比 例	1:100	日 期	2006年04月




备注:
*本图纸的版权,属中叙设计集团有限公司所有,不得用于本工程以外范围。
*本图纸需手续齐全方可用于施工。
*本图须加盖本公司出图签章,否则一律无效。

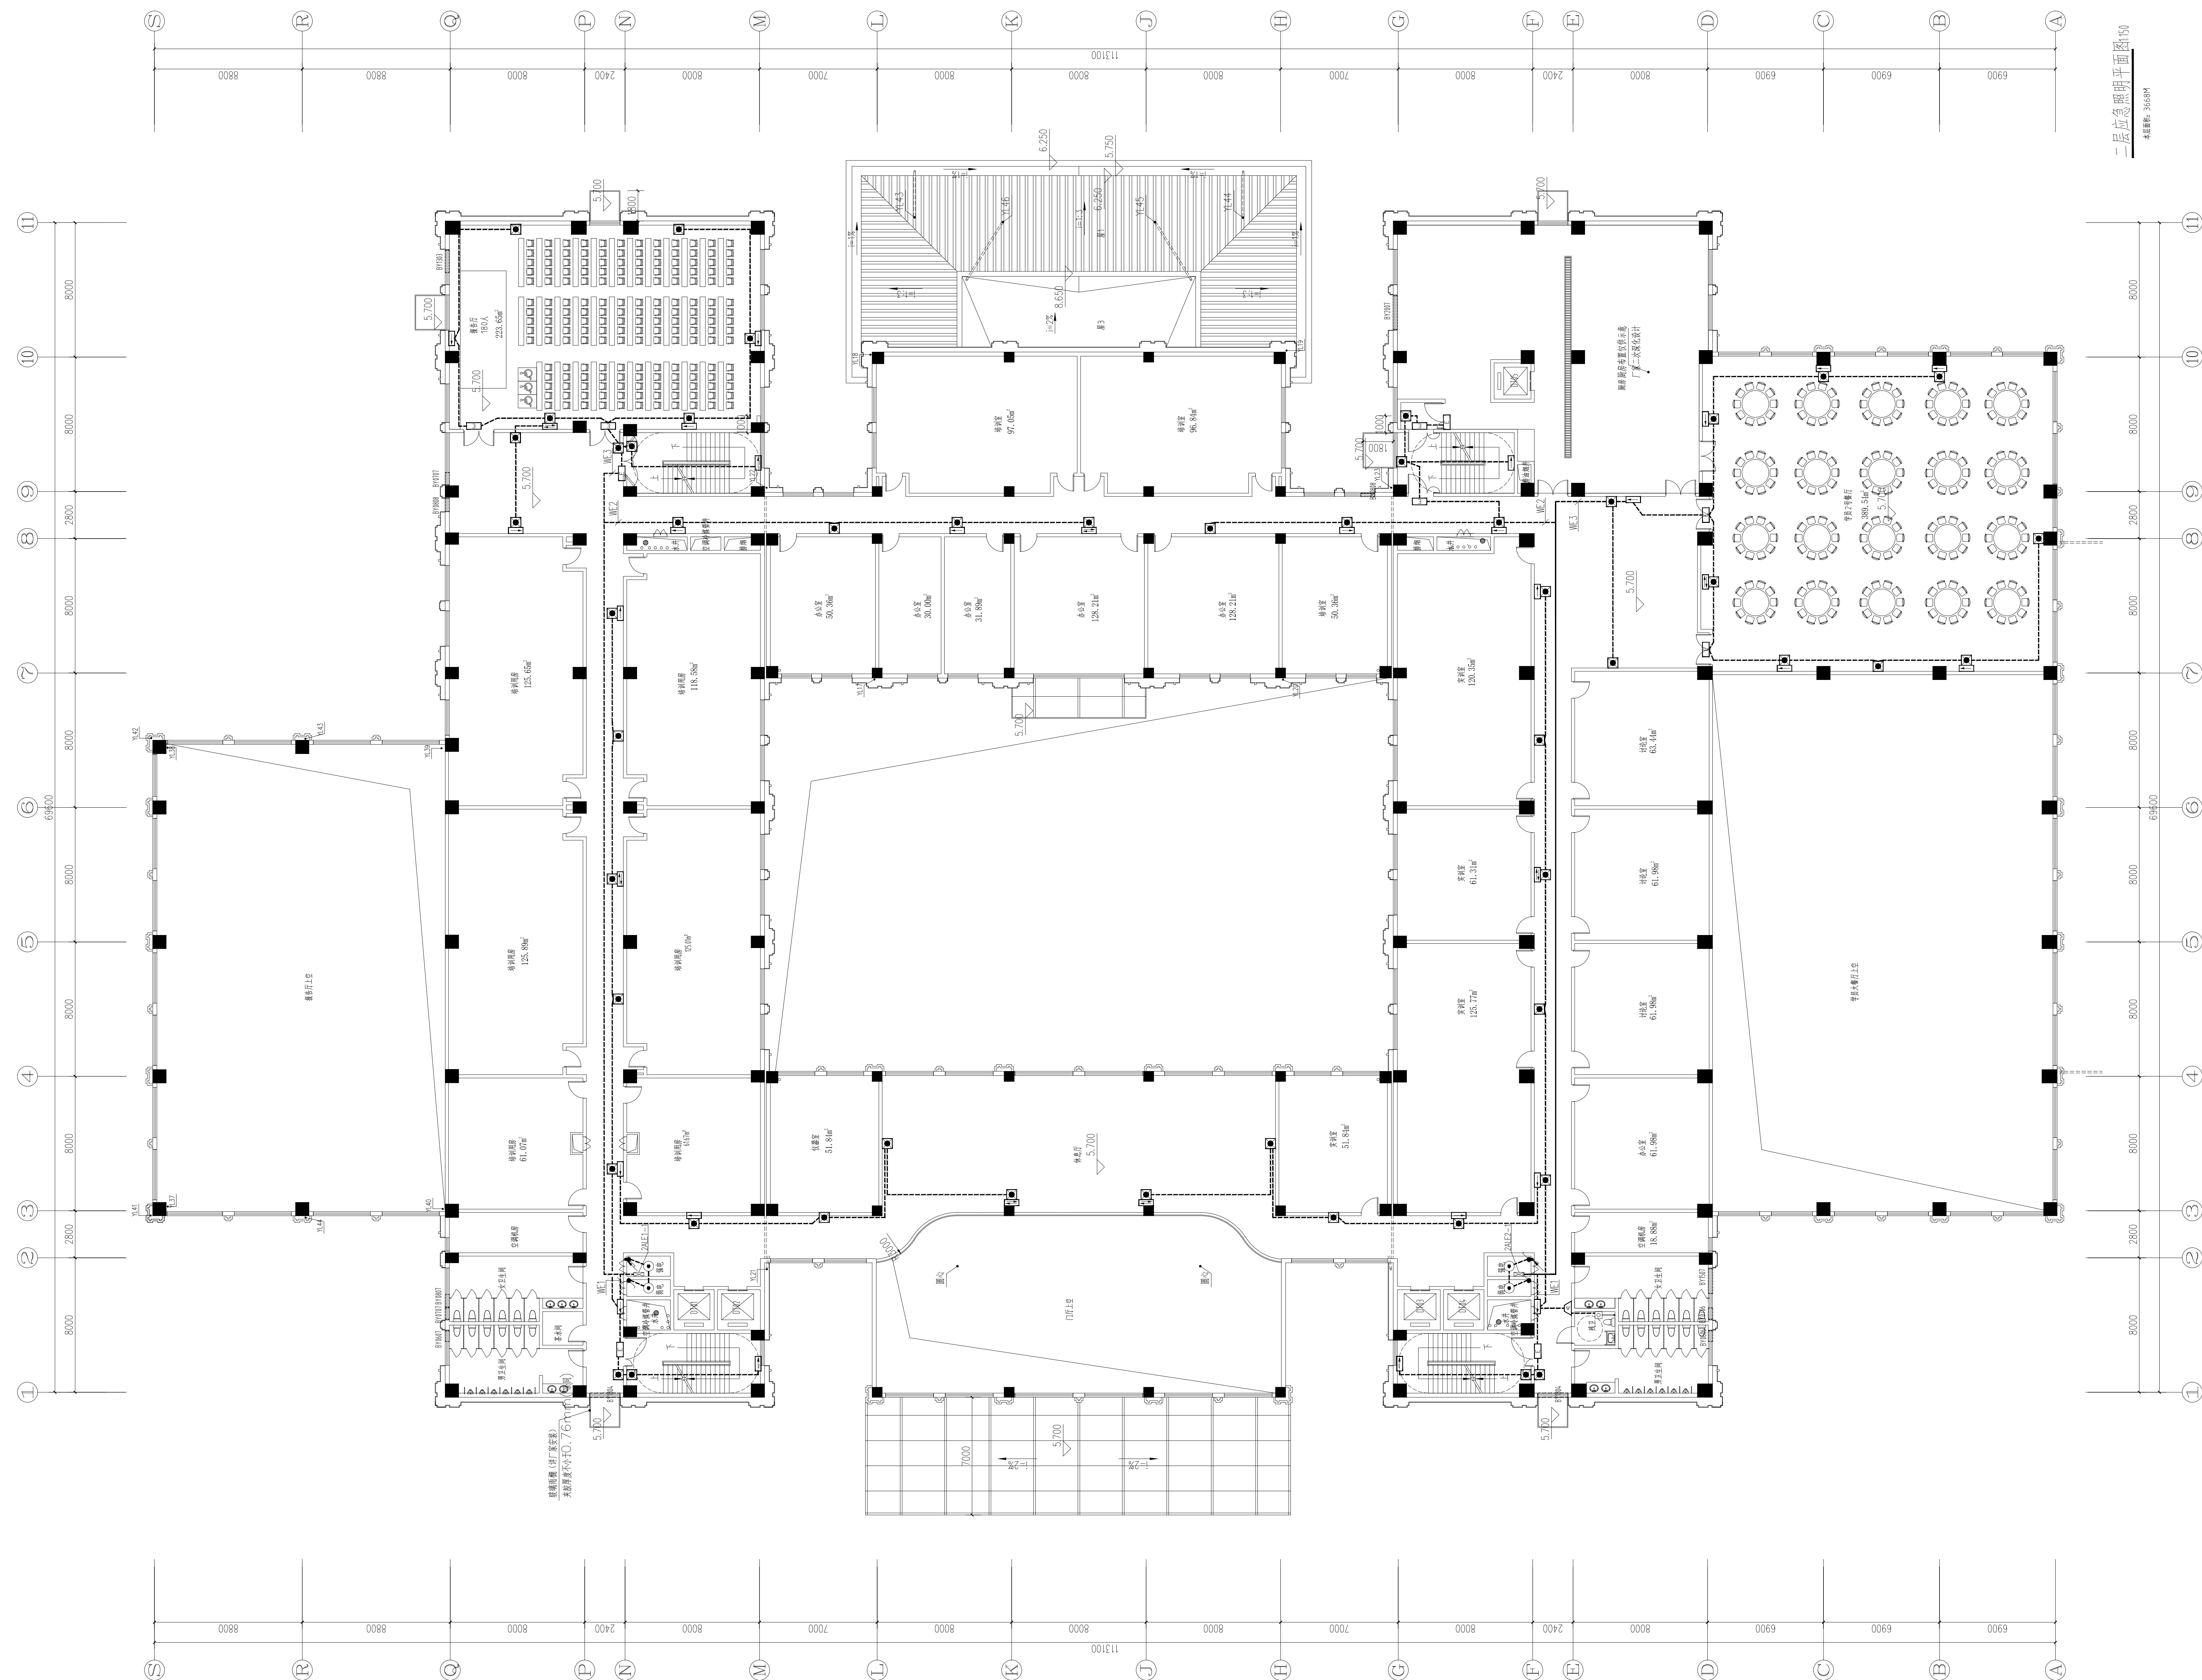

设计签署		
责	姓 名	签
负责人	王 洪 涛	王 洪 涛
负责人	胡 子 同	胡 子 同
定	欧 碧 芬	欧 碧 芬
核	王 仲 仁	王 仲 仁
对	胡 子 同	胡 子 同
计	李 长 春	李 长 春


连云港市建 房屋建筑工 程施工图审 查专用章	有效期 期	长	期	320719131	房屋建设 工程图审 查专用章	江苏省住房 和城乡建设 厅监制
---------------------------------	----------	---	---	-----------	----------------------	-----------------------

版 次	第 1 版		
专 业	电 气	图 号	DG-07/1
比 例	1:100	日 期	2026年04月

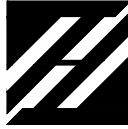

备注:

 - *本图纸的版权,属中叙设计集团有限公司所有,不得用于本工程以外范围。
- *本图纸需手续齐全方可用于施工。
- *本图须加盖本公司出图印章,否则一律无效。



二层火灾自动报警平面图:150

改造条件变更：自然排烟窗变更为电动排烟窗
 配套线缆敷设
 WDZBN-RYJ-J-2x1.5-JDG20-WC/CC
 WDZBN-BYJ-L-2x2.5-JDG20-WC/CC



四川省建设工程设计出图专用章

[illegible]



备注:
*本图纸的版权,属中叙设计集团有限公司所有,不得用于本工程以外范围。
*本图纸需手续齐全方可用于施工。
*本图须加盖本公司出图签章,否则一律无效。

 三层应急照明平面图 100

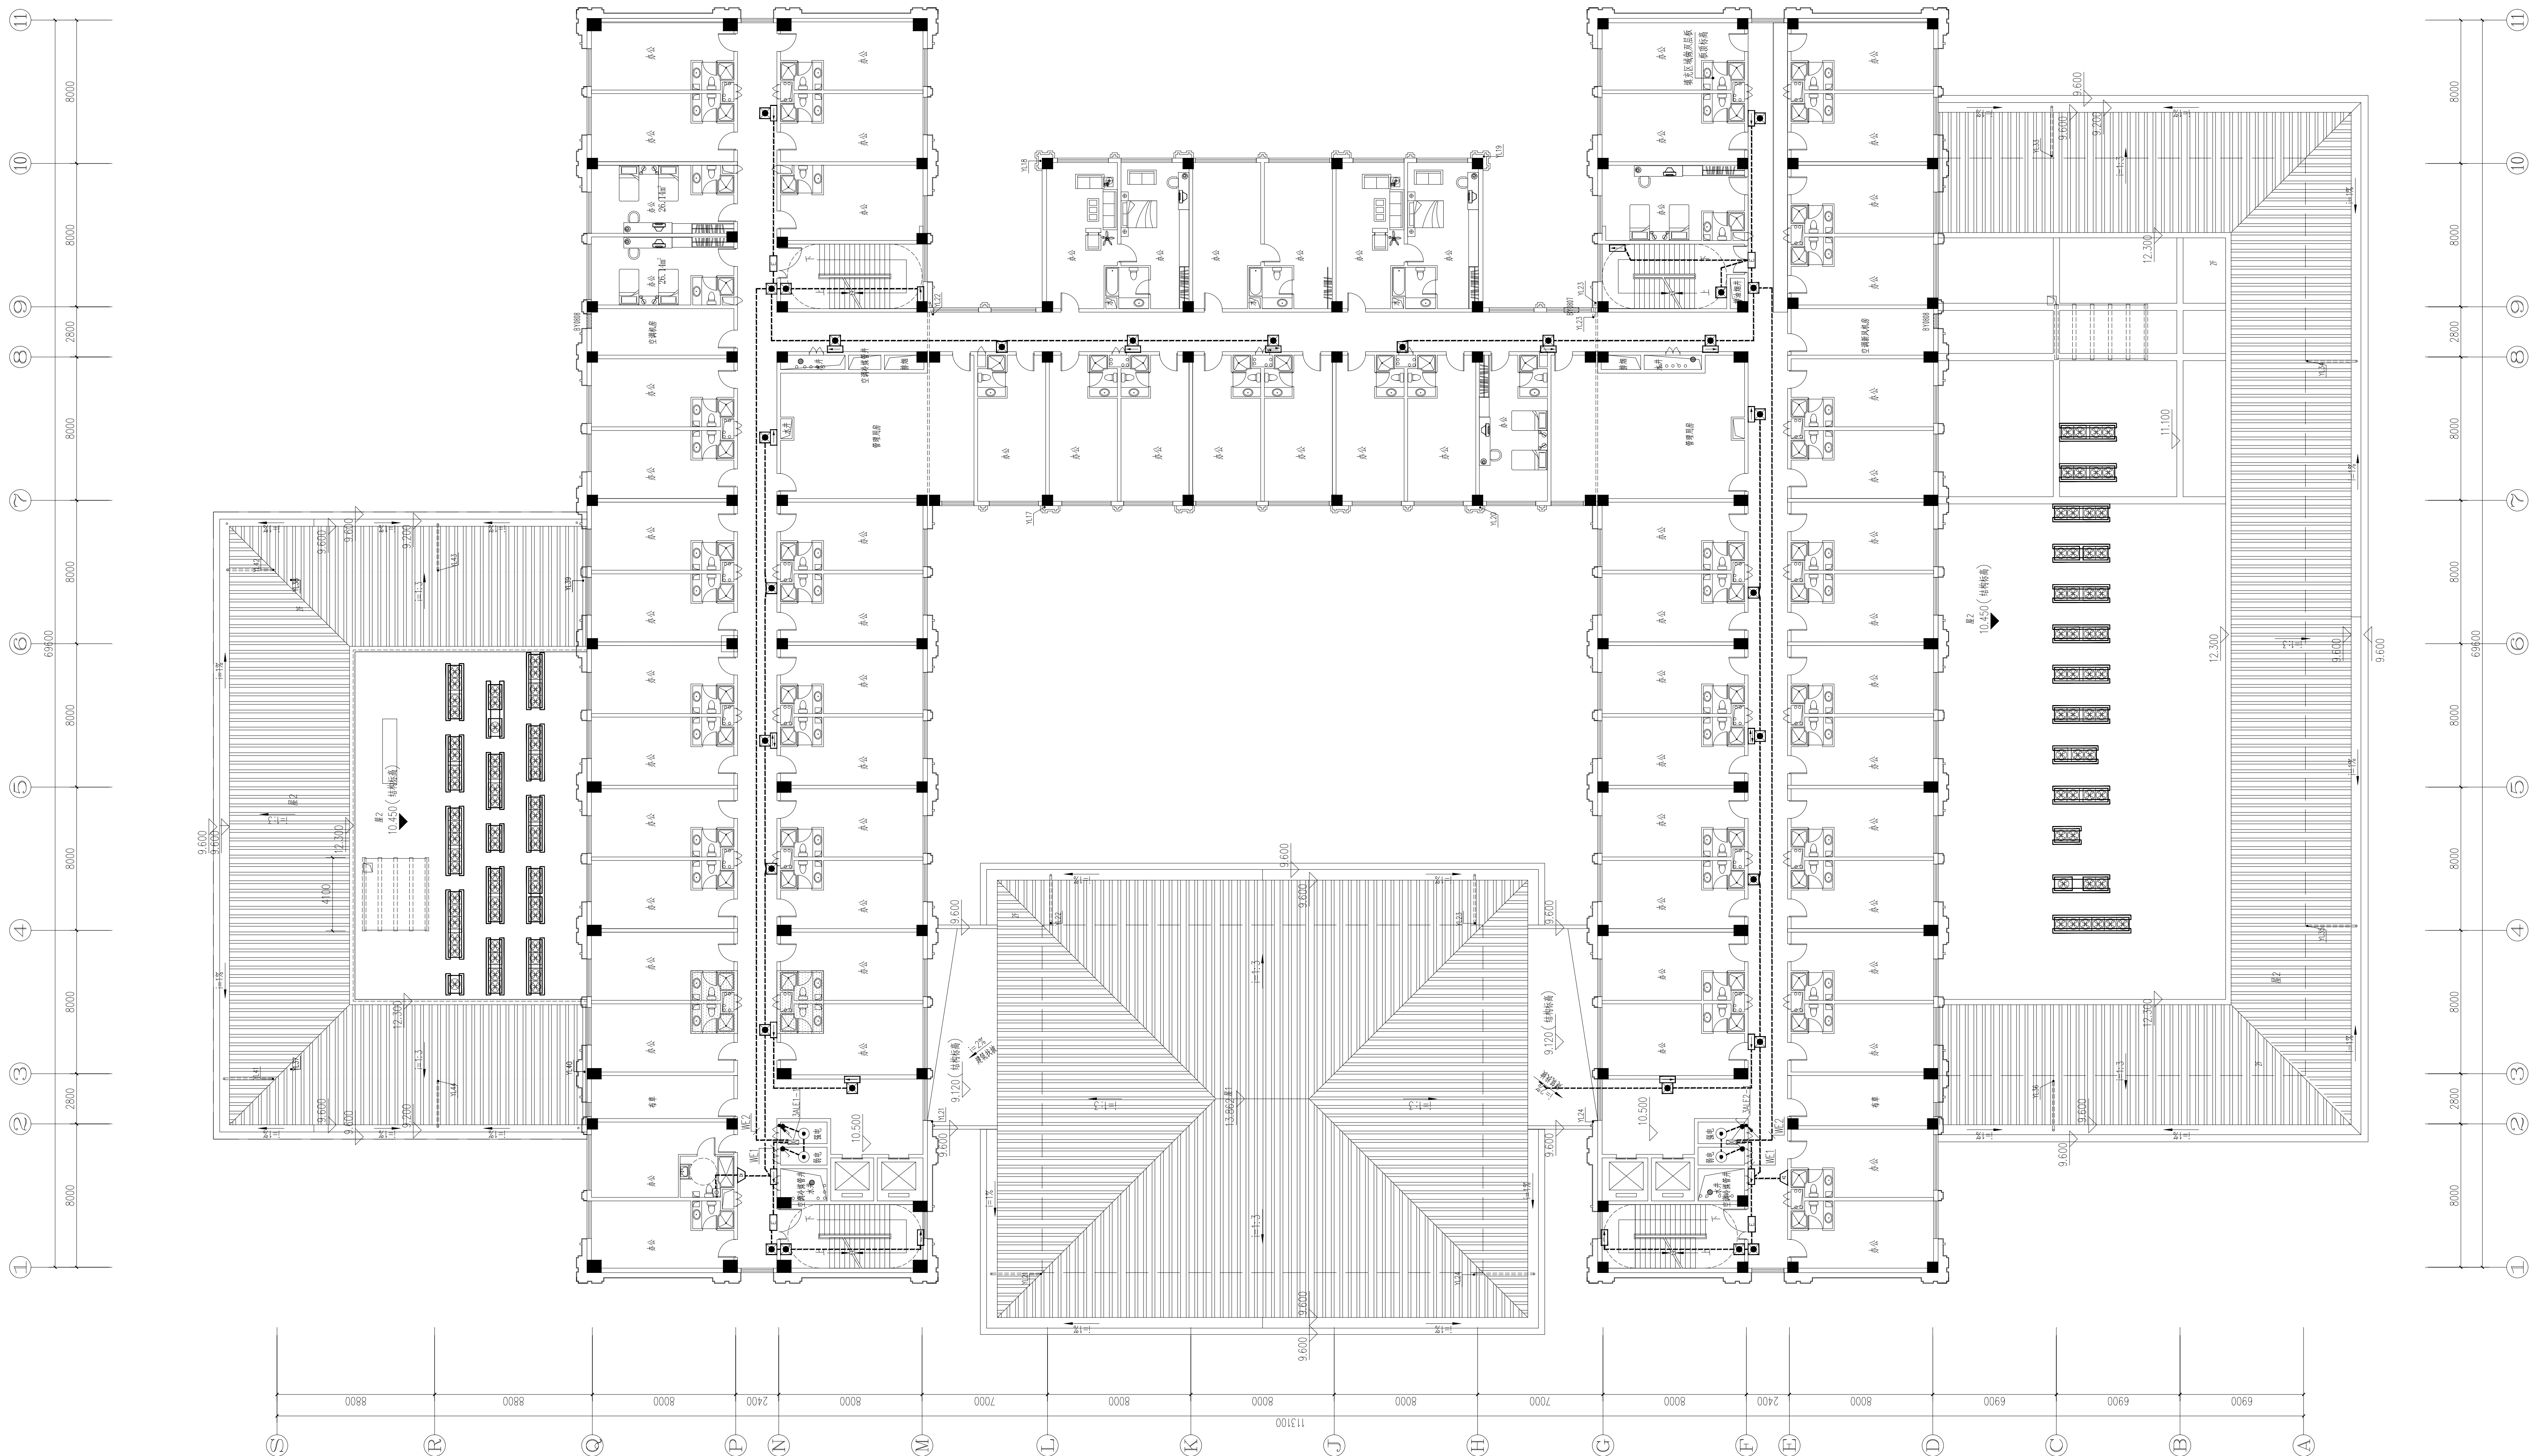

设计签署		
责	姓 名	
负责人	王 洪 涛	
负责人	胡 子 同	
定	欧 碧 芬	
核	王 仲 仁	
对	胡 子 同	
计	李 长 春	

工程名称: 连云港市建设工程施工图审查中心
 房屋建筑工程施工图审查专用章
 审查专用章号: 320719131
 有效期: 长期
 江苏省住房和城乡建设厅监制

版 次	第 1 版		
专 业	电 气	图 号	DG-09/1
比 例	1:100	日 期	2026年04月


备注:

*本图纸的版权,属中叙设计集团有限公司所有,不得用于本工程以外范围。

*本图纸需手续齐全方可用于施工。

*本图须加盖本公司出图签章,否则一律无效。

三层火灾自动报警平面图100

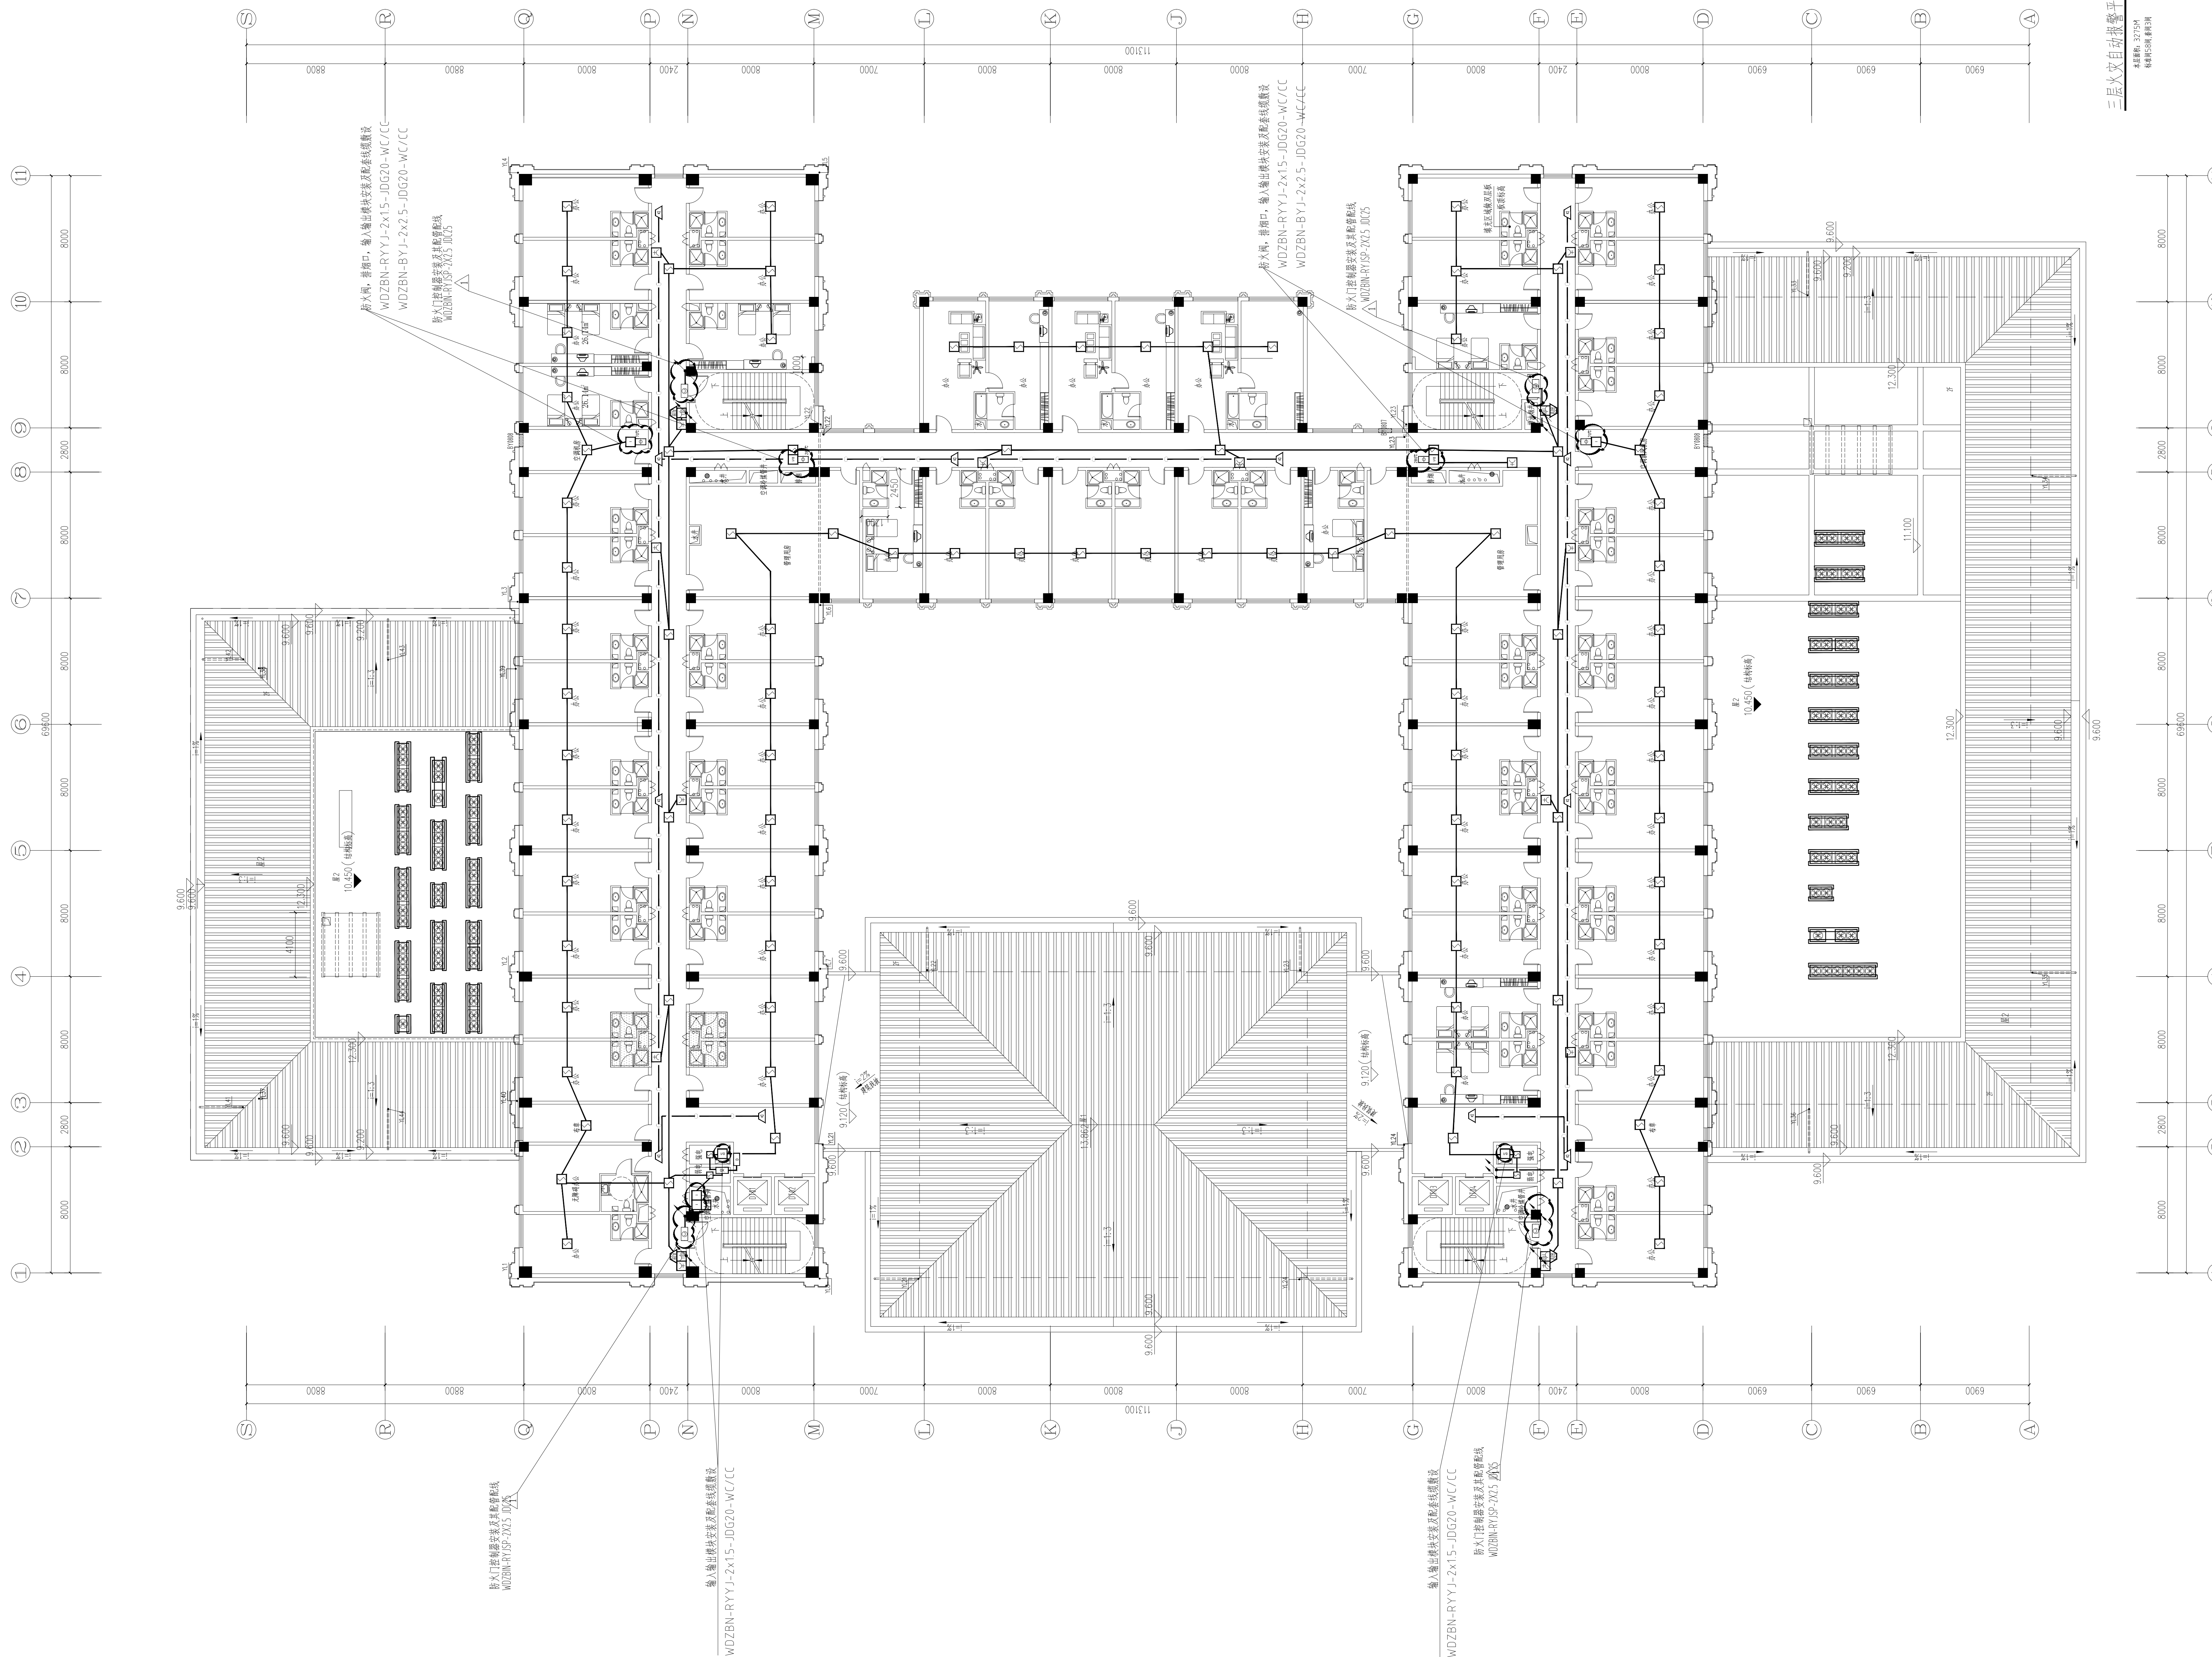


江苏佳信房屋和城乡建设设计有限公司	江苏省住房和城乡建设厅	审查专用章号	320711
有效期限	长		
连云港市建设工程施工图审查房屋建筑工程施工图审查	有效期至2027年03月21日		
AM51031035	印章		
建筑设计集团有限公司	建筑行业(建筑工程)甲级		
建设工程设计出图专用章			

中叙设计集团有限公司
防火设计自审专用章
证书编号: A151031035
中叙设计集团有限公司
防火设计自审专用章
证书编号: A151031035

设计签署	
责	姓 名
负责人	王 洪 涛
负责人	胡 子 同
定	欧 晋 芬
核	王 仲 仁
对	胡 子 同
计	李 长 泰

设计签署	
姓 名	
负责人	王 洪 涛
负责人	胡 子 同
定	欧 碧 芬
核	王 仲 仁
对	胡 子 同
计	李 长 泰

版 次	第 1 版		
专 业	电 气	图 号	DS-10/1
比 例	1:100	日 期	2006年04月

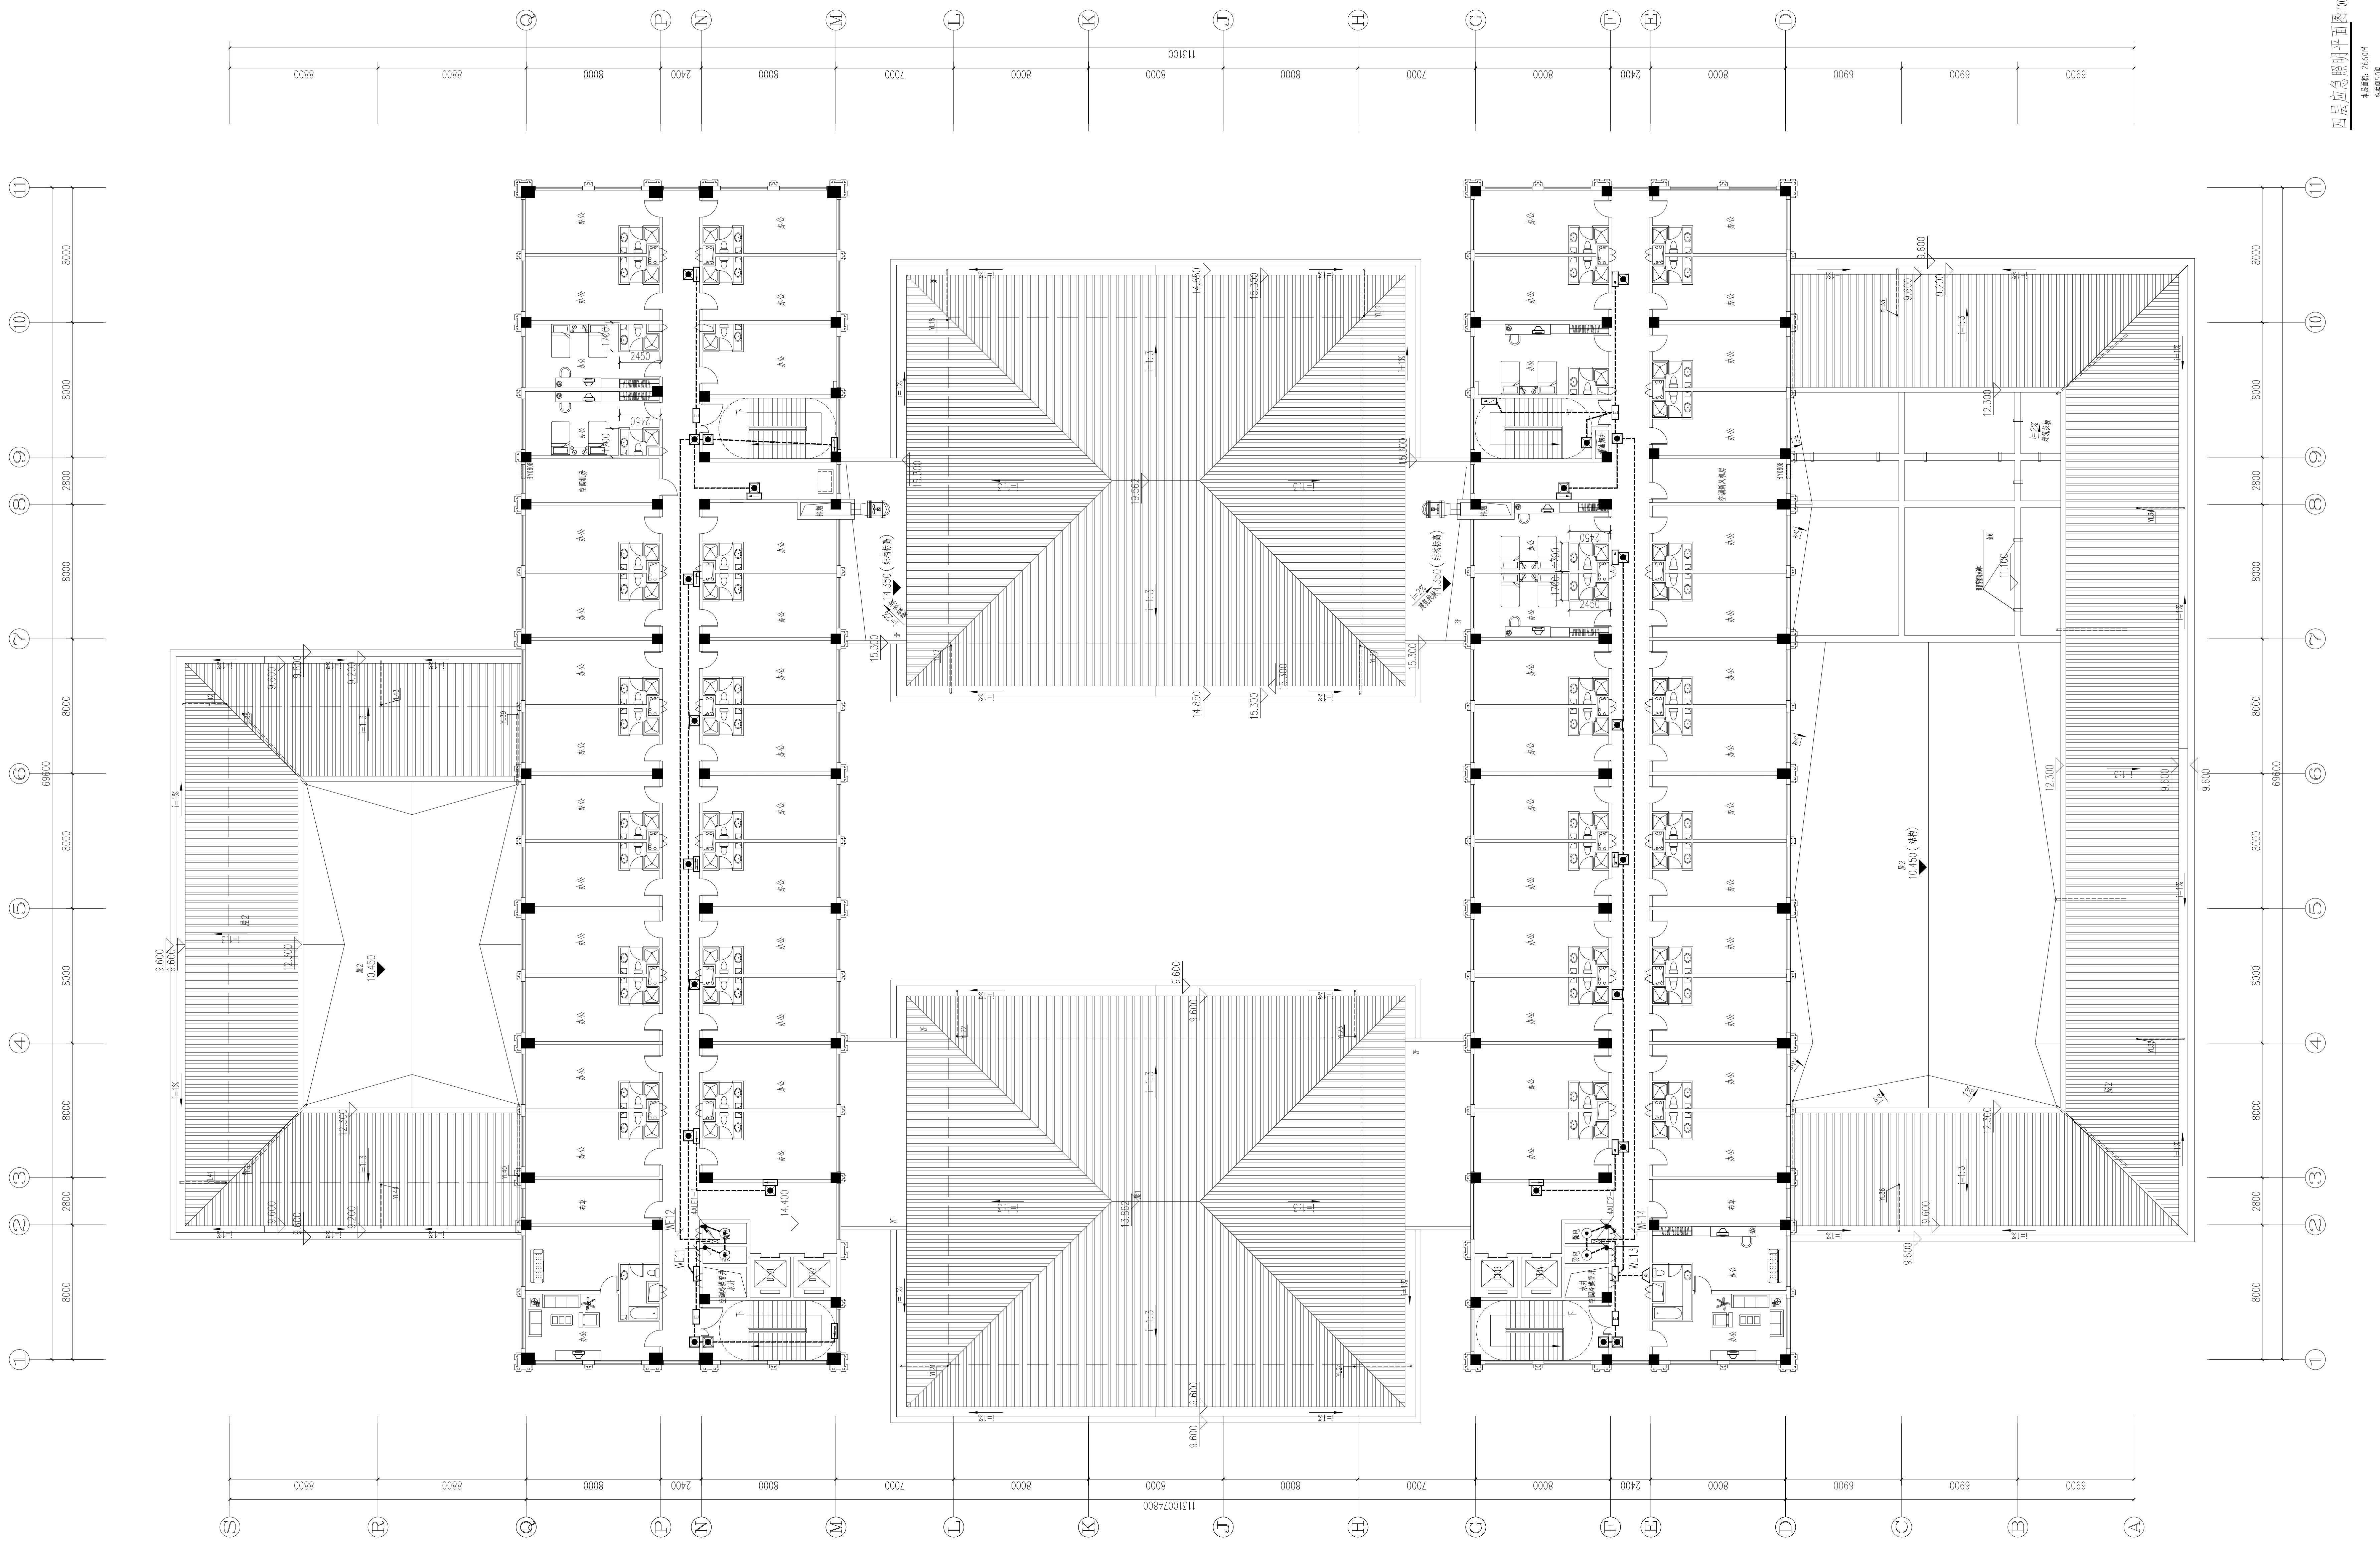

四层应急照明平面图

图例: 2500
比例: 1:50

四川省建设工程设计出图专用章		中叙设计集团有限公司		四川省住房和城乡建设厅	
中叙设计集团有限公司		防火设计自审专用章		四川省住房和城乡建设厅	
注册证号: A151031035		注册证号: A151031035		注册证号: A151031035	
注册证号: A151031035		注册证号: A151031035		注册证号: A151031035	
注册证号: A151031035		注册证号: A151031035		注册证号: A151031035	
注册证号: A151031035		注册证号: A151031035		注册证号: A151031035	
注册证号: A151031035		注册证号: A151031035		注册证号: A151031035	
注册证号: A151031035		注册证号: A151031035		注册证号: A151031035	
注册证号: A151031035		注册证号: A151031035		注册证号: A151031035	
注册证号: A151031035		注册证号: A151031035		注册证号: A151031035	

版次	第1版
专业	电气
图号	D6-11/12
比例	1:100
日期	2026年04月

设计人	王洪涛	负责人	王洪涛
审核人	周子同	负责人	周子同
校对	王仲仁	负责人	王仲仁
制图	周子同	负责人	周子同
设计	李长春	负责人	李长春

设计人	王洪涛	负责人	王洪涛
审核人	周子同	负责人	周子同
校对	王仲仁	负责人	王仲仁
制图	周子同	负责人	周子同
设计	李长春	负责人	李长春

设计人	王洪涛	负责人	王洪涛
审核人	周子同	负责人	周子同
校对	王仲仁	负责人	王仲仁
制图	周子同	负责人	周子同
设计	李长春	负责人	李长春

设计人	王洪涛	负责人	王洪涛
审核人	周子同	负责人	周子同
校对	王仲仁	负责人	王仲仁
制图	周子同	负责人	周子同
设计	李长春	负责人	李长春


设计人	王洪涛	负责人	王洪涛
审核人	周子同	负责人	周子同
校对	王仲仁	负责人	王仲仁
制图	周子同	负责人	周子同
设计	李长春	负责人	李长春

设计人	王洪涛	负责人	王洪涛
审核人	周子同	负责人	周子同
校对	王仲仁	负责人	王仲仁
制图	周子同	负责人	周子同
设计	李长春	负责人	李长春

设计人	王洪涛	负责人	王洪涛
审核人	周子同	负责人	周子同
校对	王仲仁	负责人	王仲仁
制图	周子同	负责人	周子同
设计	李长春	负责人	李长春

设计人	王洪涛	负责人	王洪涛
审核人	周子同	负责人	周子同
校对	王仲仁	负责人	王仲仁
制图	周子同	负责人	周子同
设计	李长春	负责人	李长春

备注:
*本图纸的版权,属中叙设计集团有限公司所有,不得用于本工程以外范围。
*本图纸需手续齐全方可用于施工。
*本图须加盖本公司出图签章,否则一律无效。

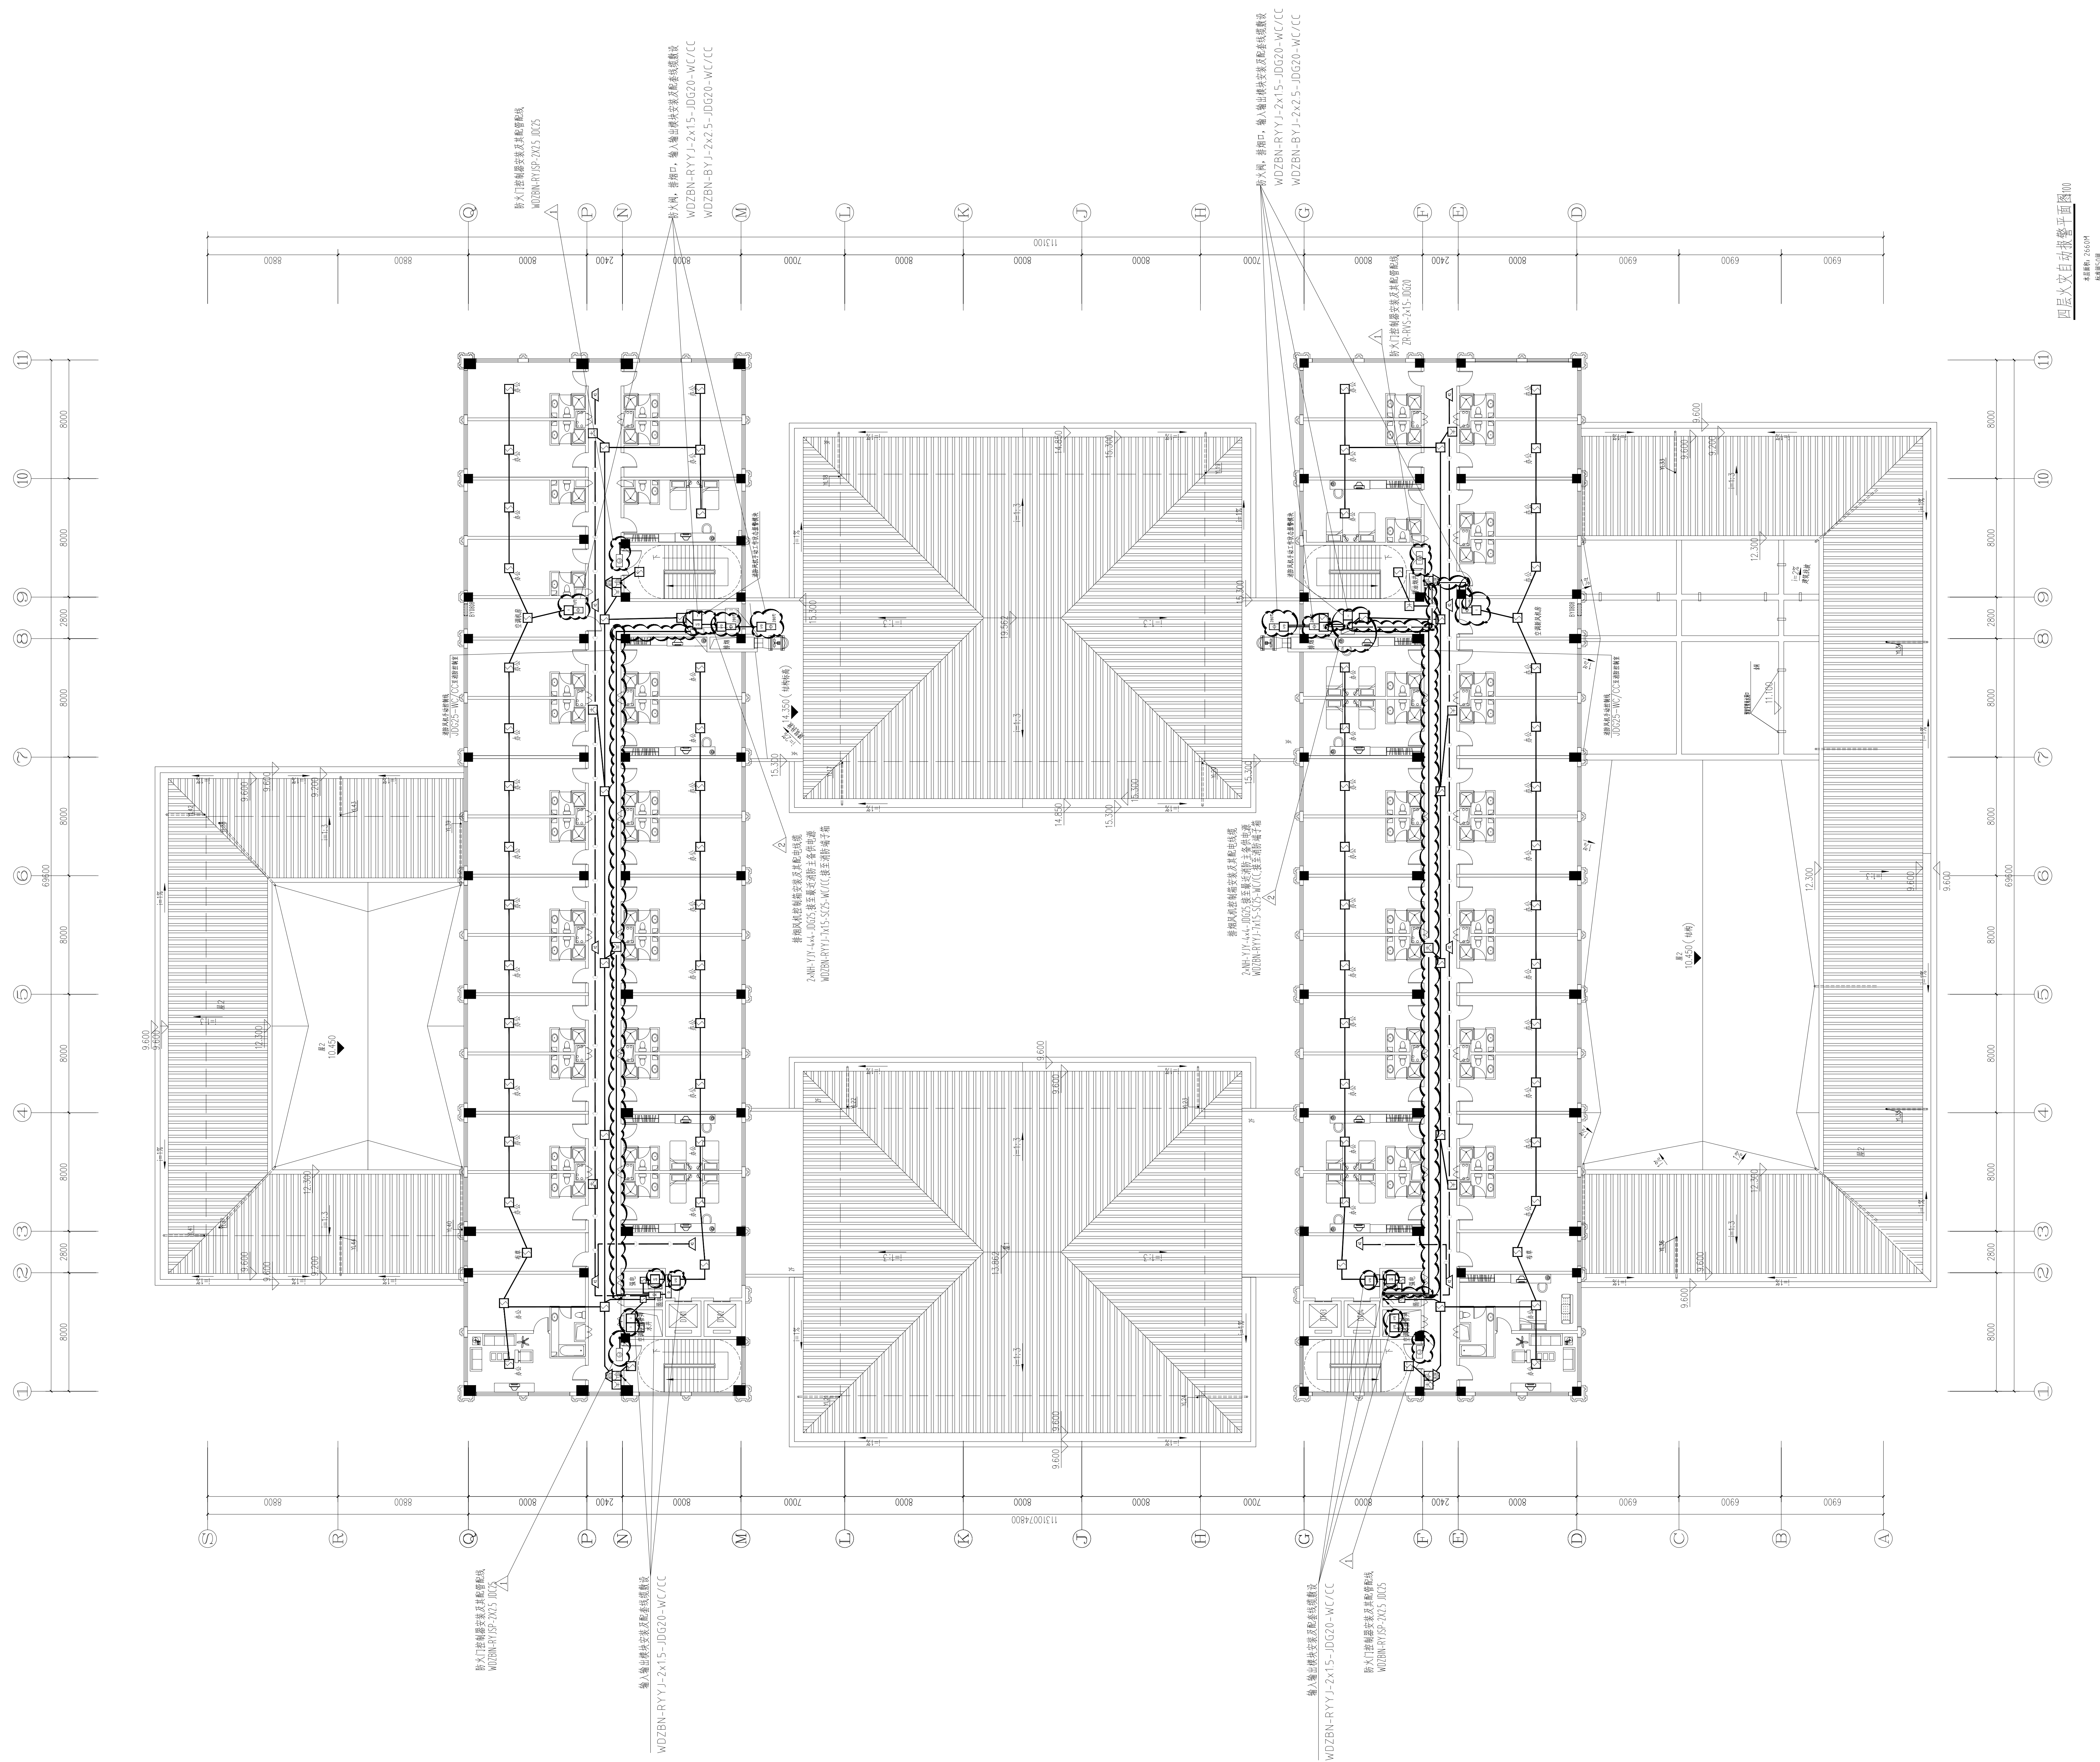

四层火灾自动报警平面图100

本書重刊：2660冊

平面示意图:

设计号:

建设单位: 江苏省连云港工贸高等职业技术学校

工程名称:

子项名称:

图名:

四层火灾自动报警平面图

设计签署	
姓 名	签
王 洪 涛	王洪涛
胡 子 同	胡子同
欧 碧 芬	欧碧芬
王 仲 仁	王仲仁
胡 子 同	胡子同
李 长 春	李长春

出图专用章:

连云港市建设工程竣工验收专用章
房屋建筑工程竣工验收专用章
审查专用章号 320719131
有效期：长期
江苏省住房和城乡建设厅监制

版 次	第 1 版		
专 业	电 气	图 号	DS-12/1
比 例	1:100	日 期	2006年04月