
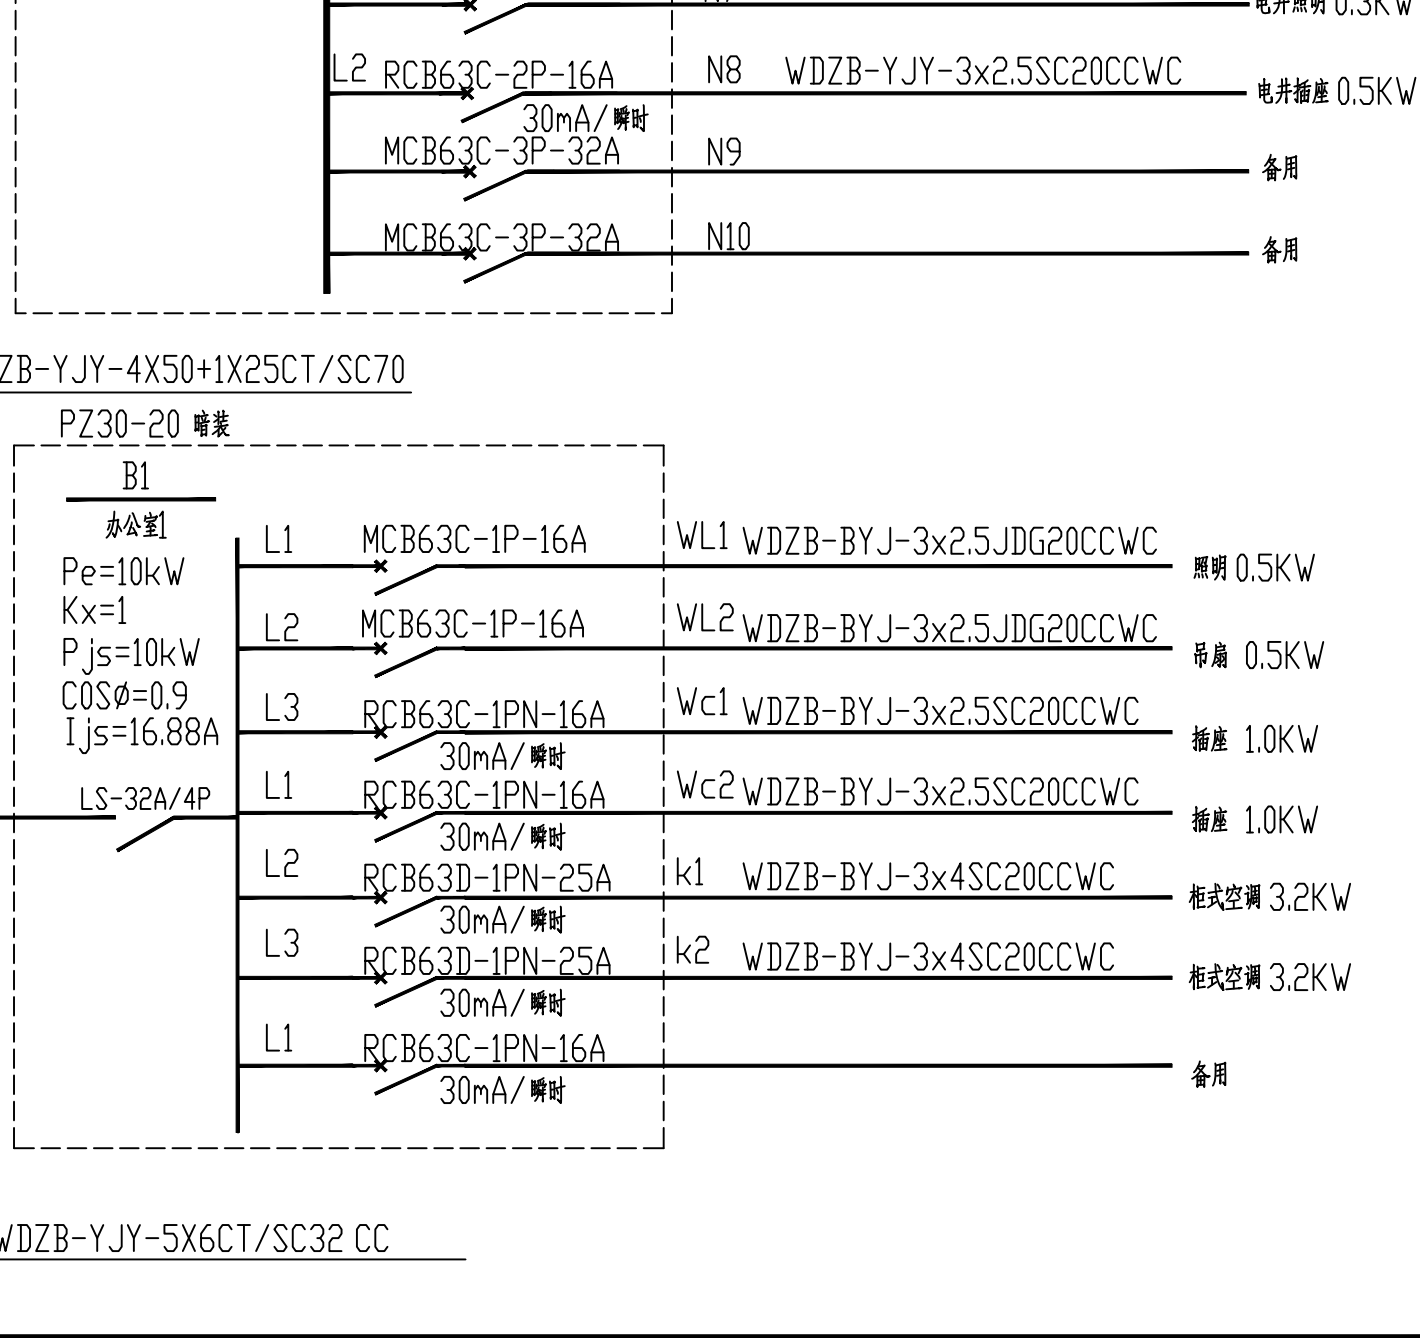
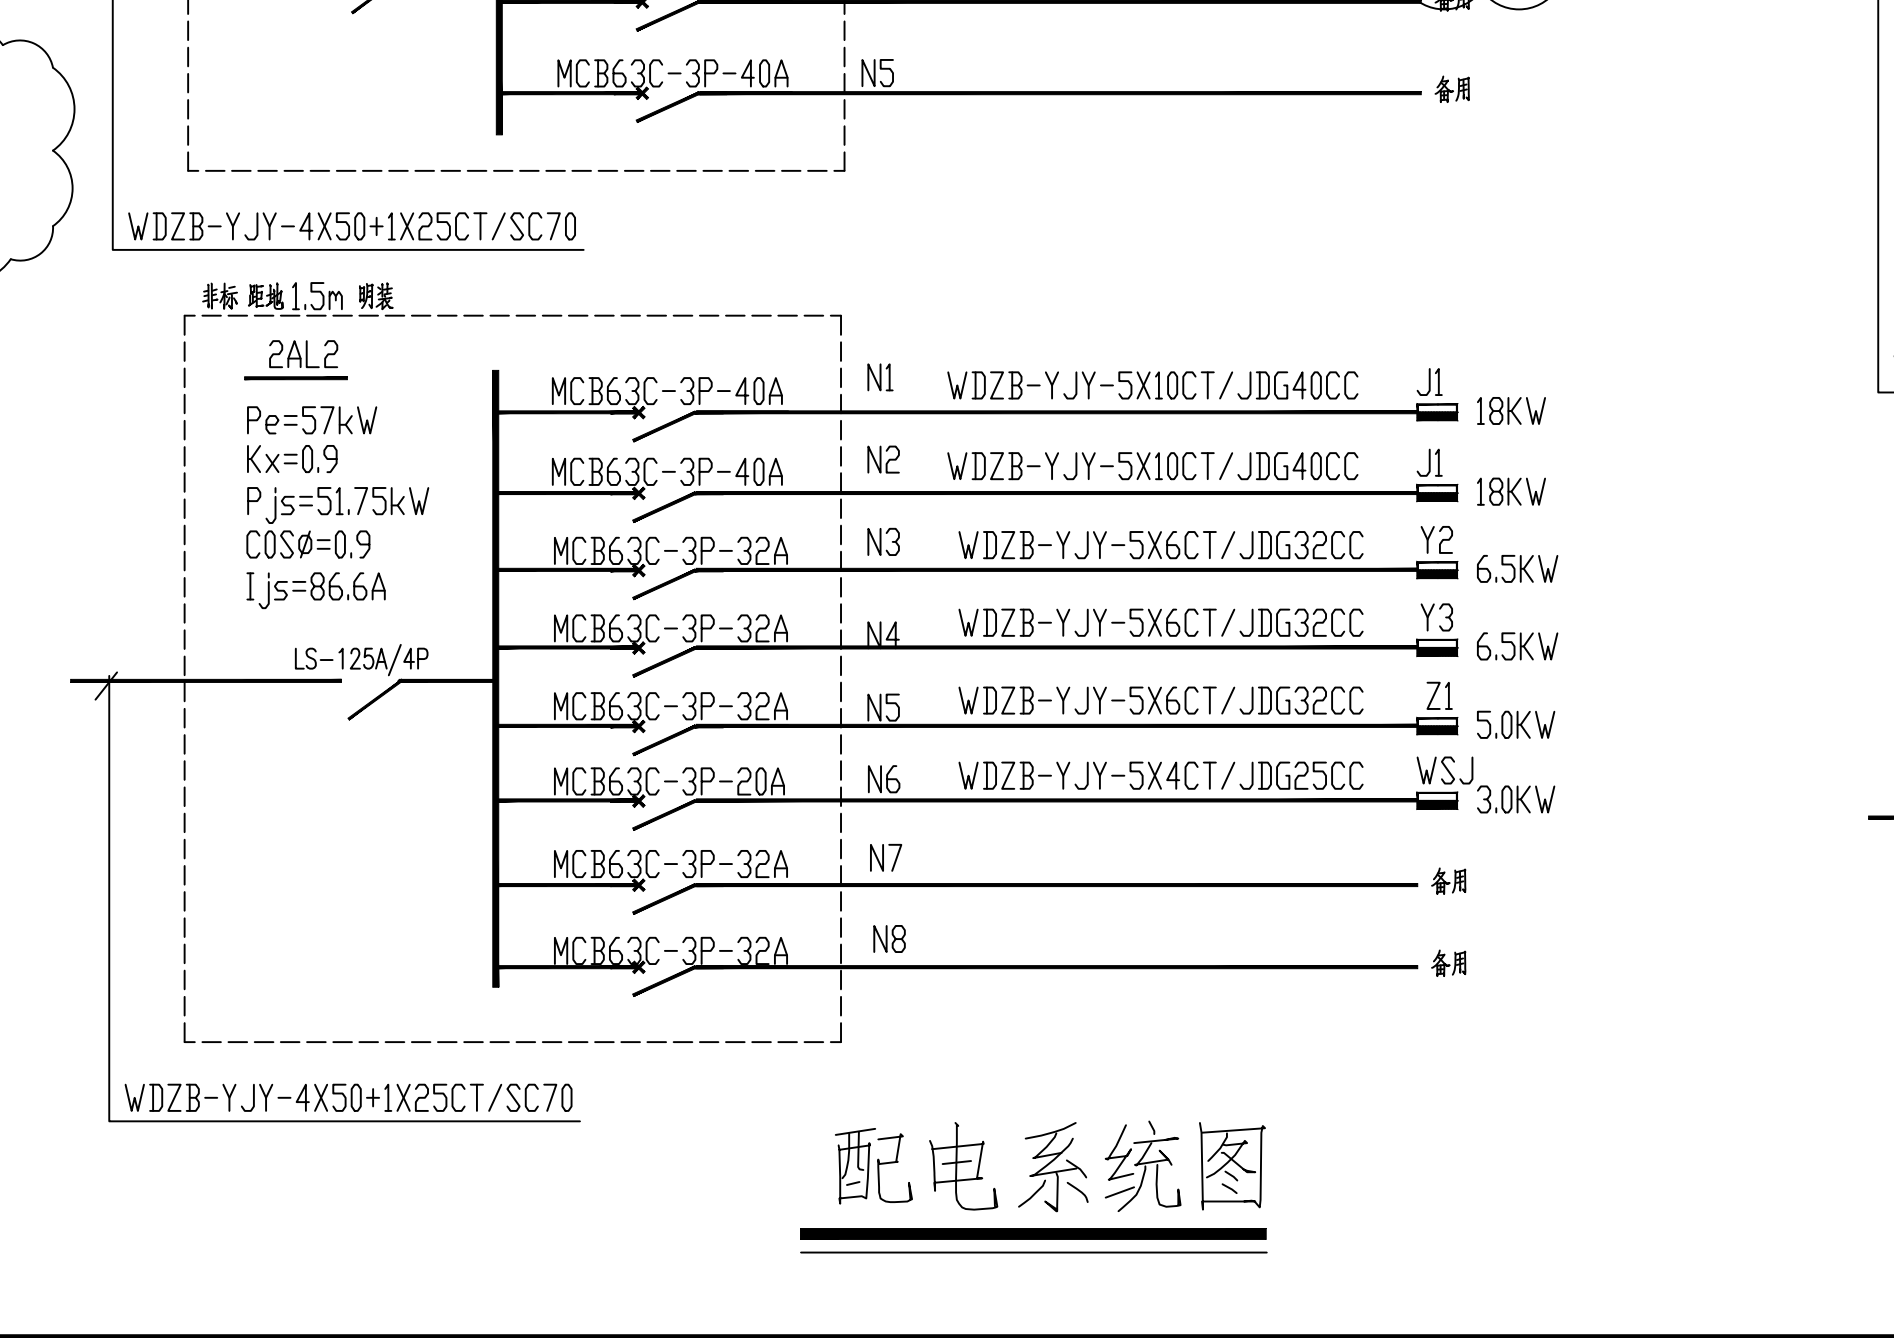
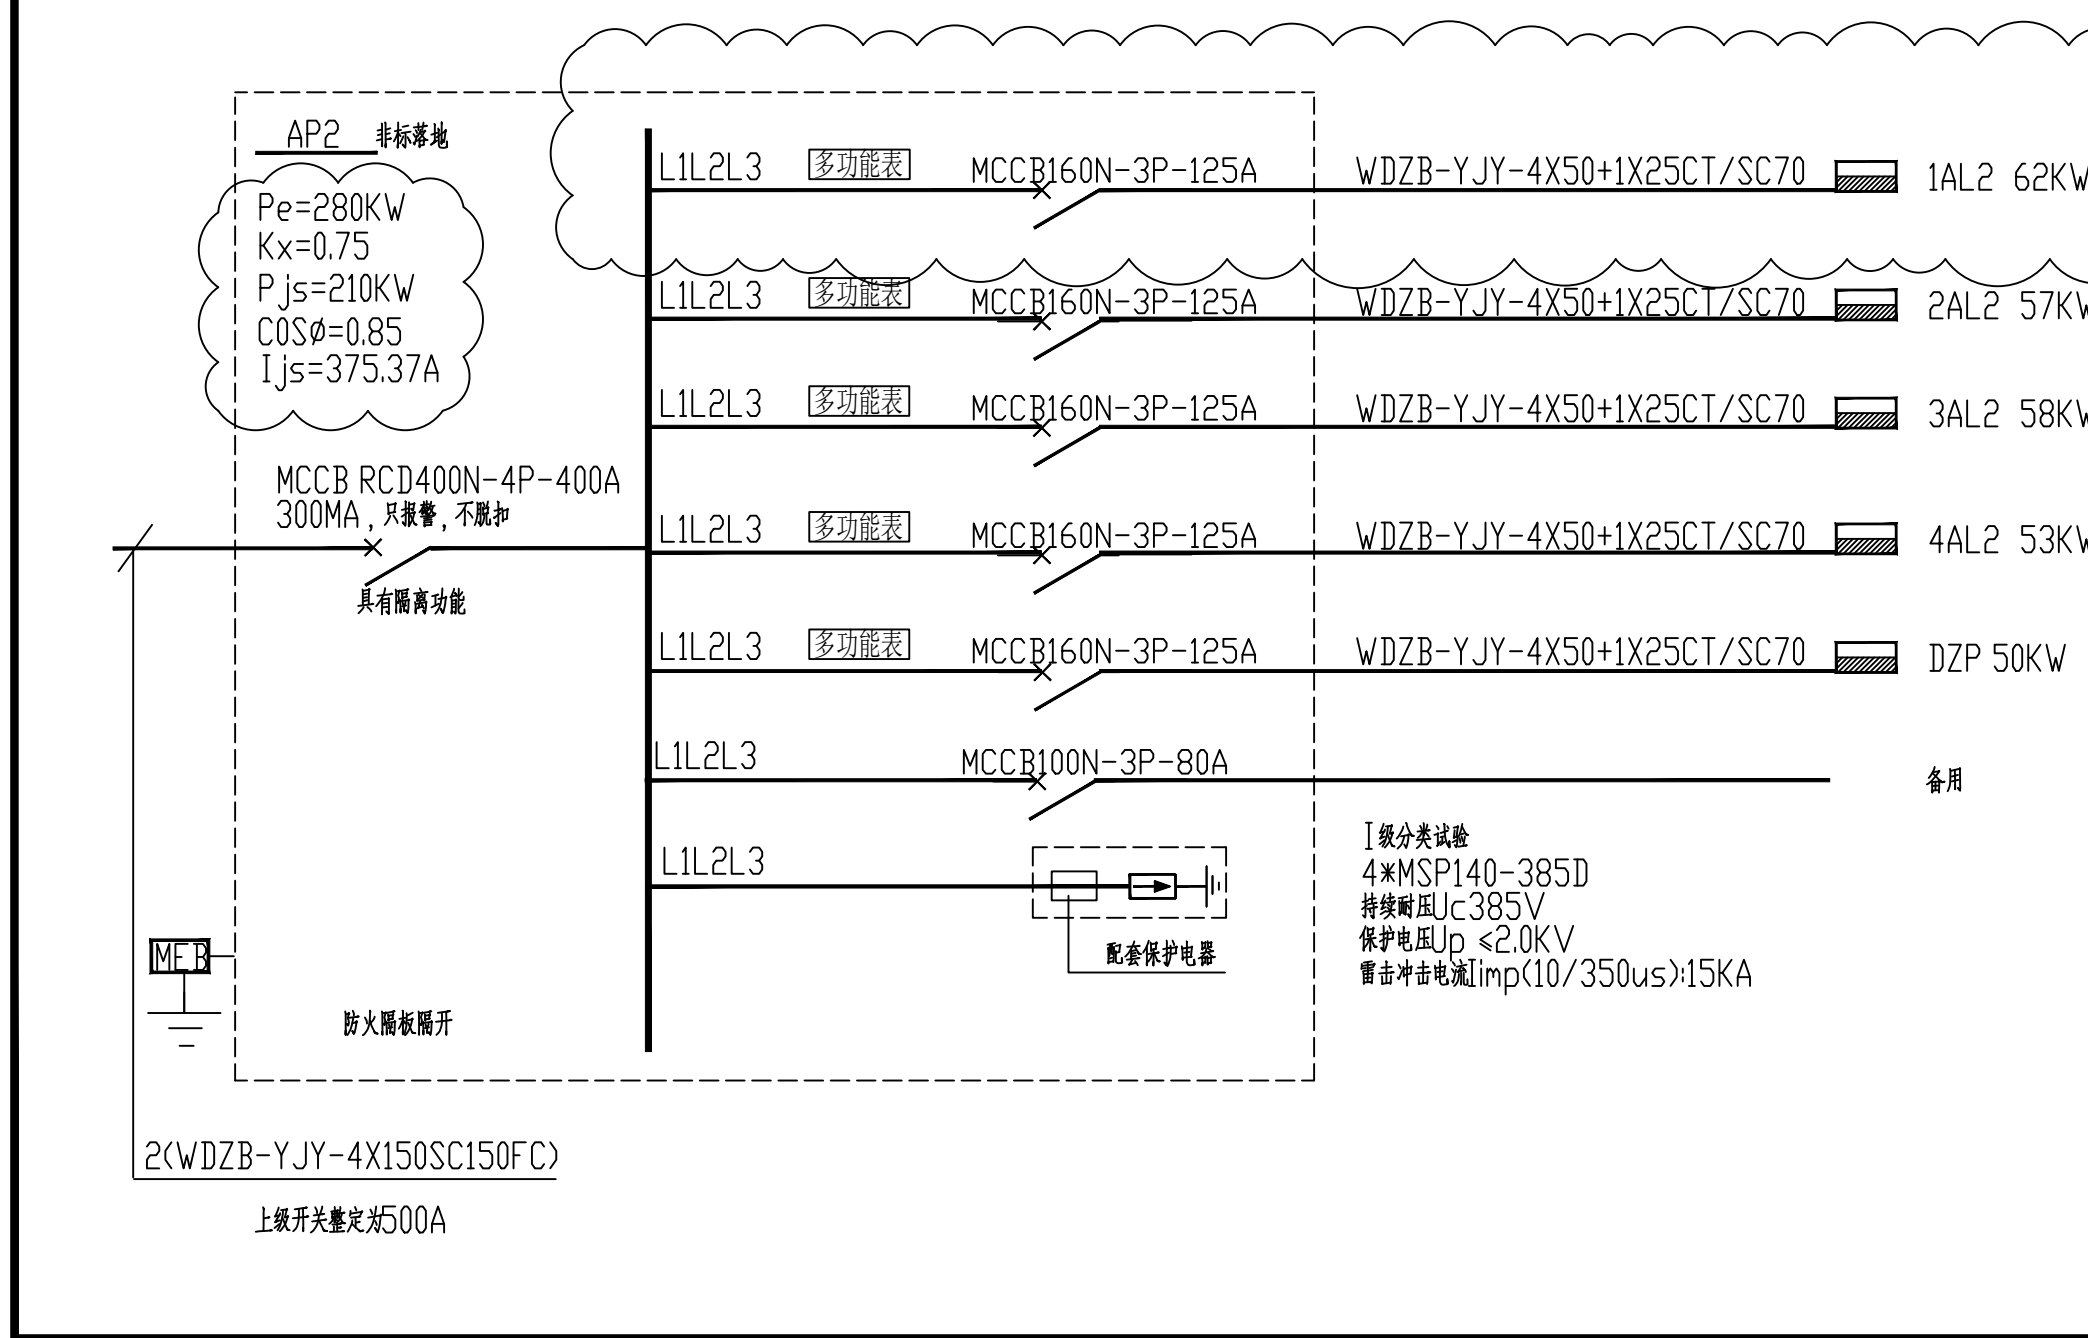
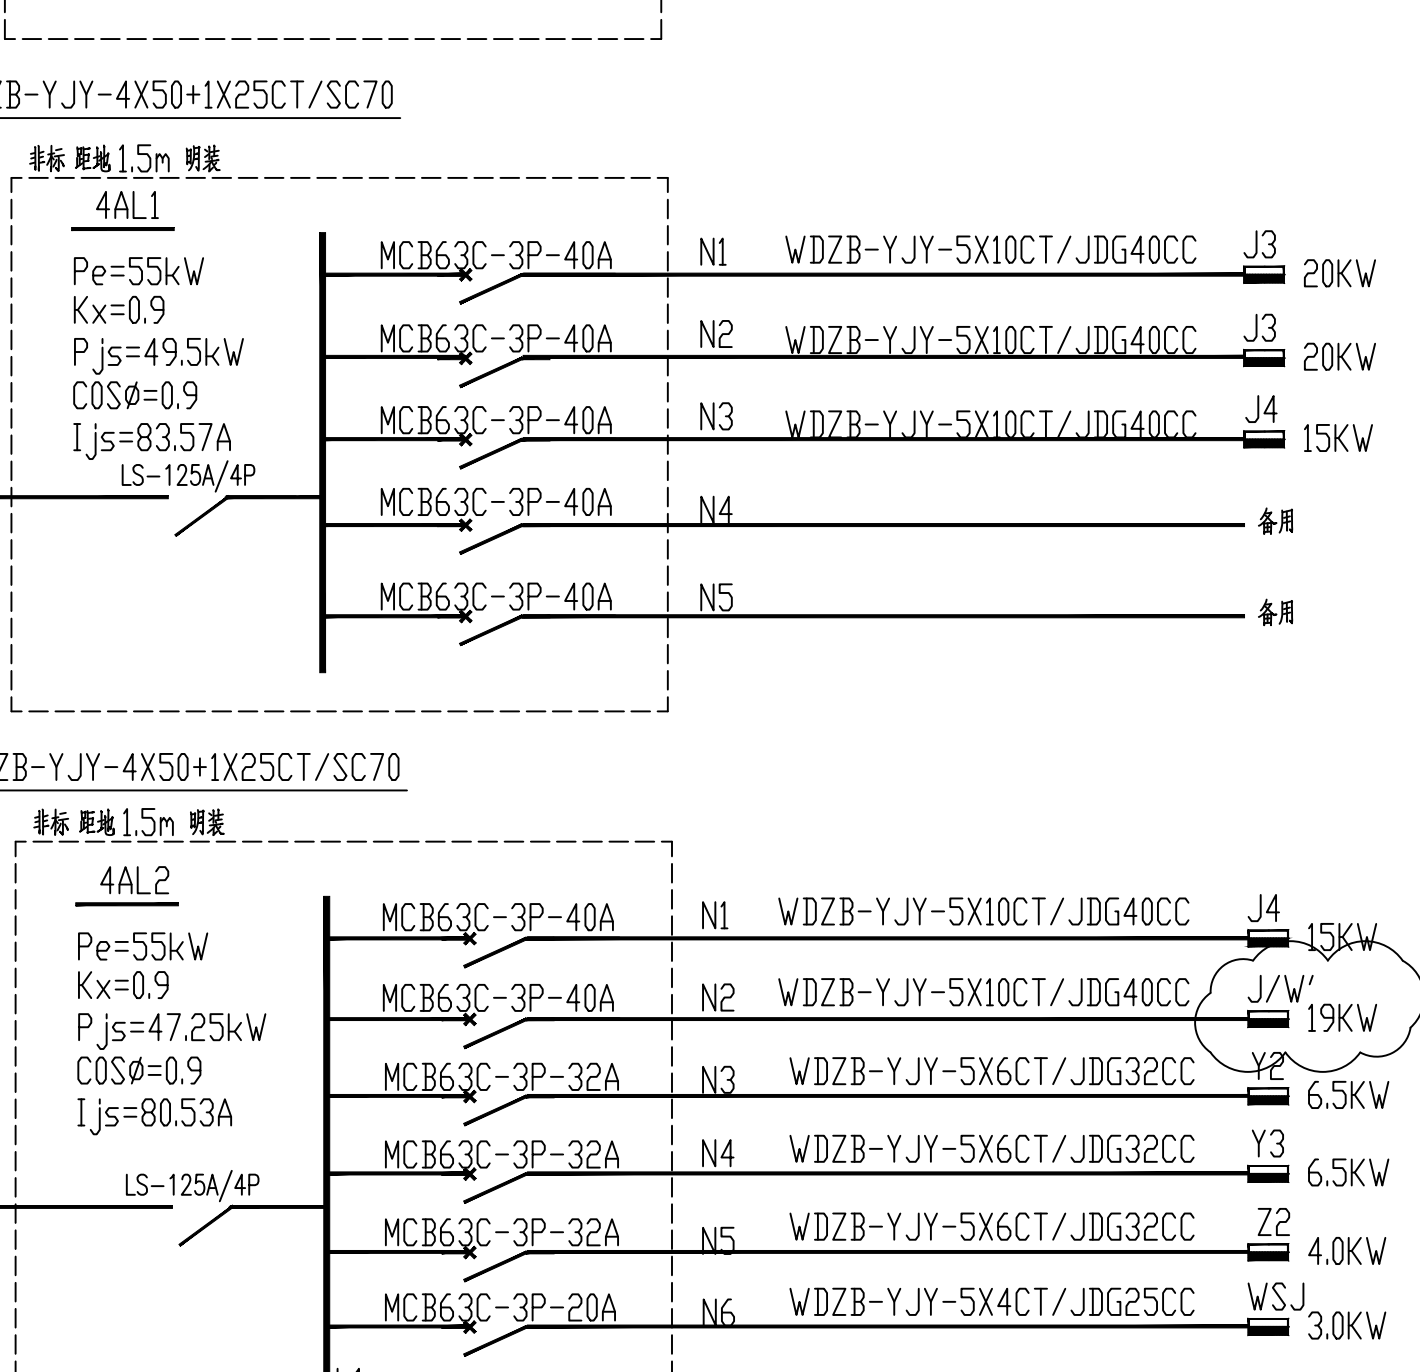
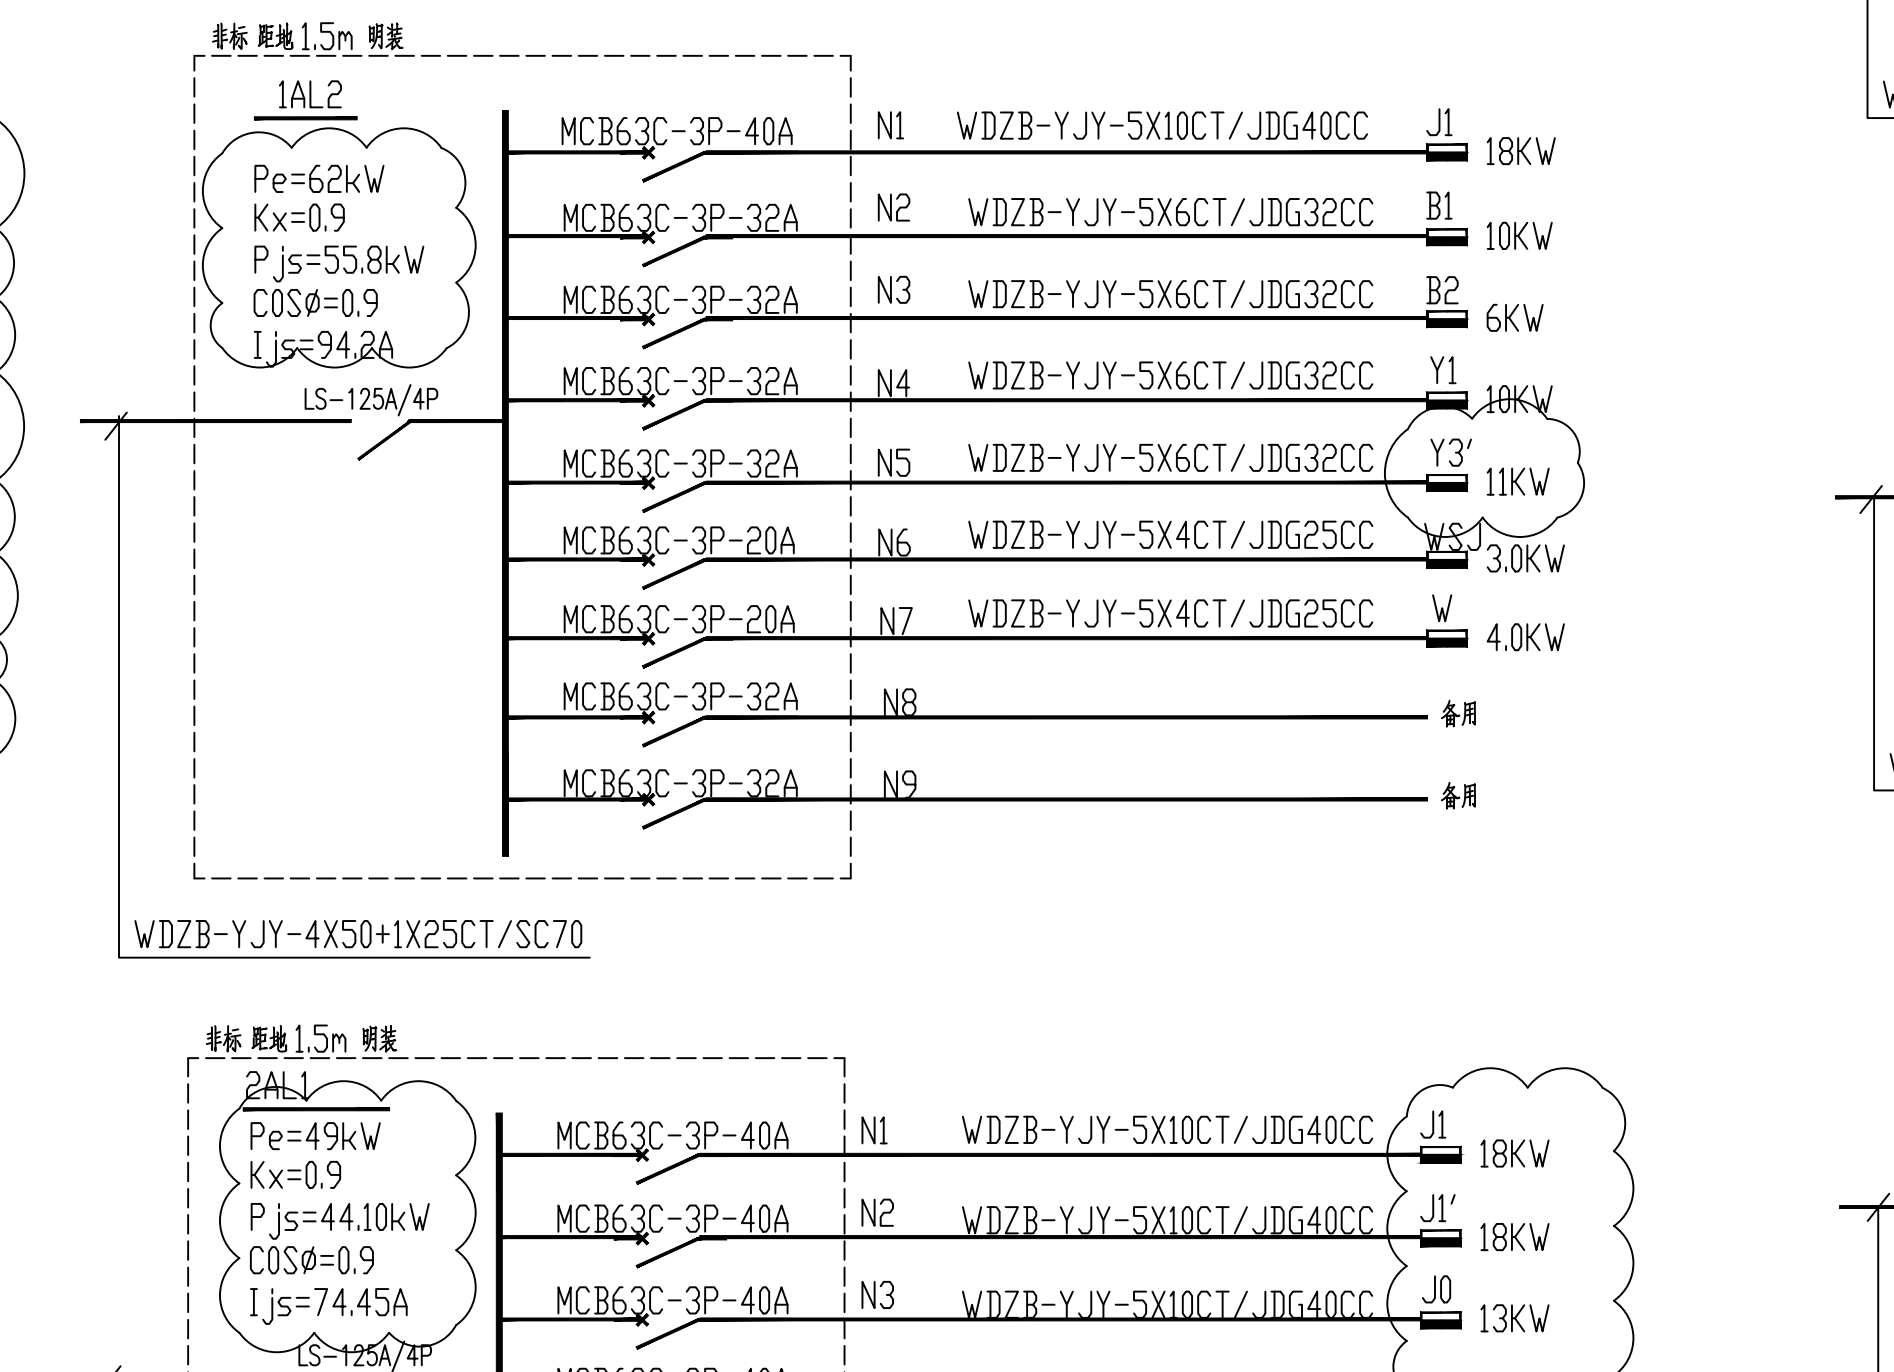
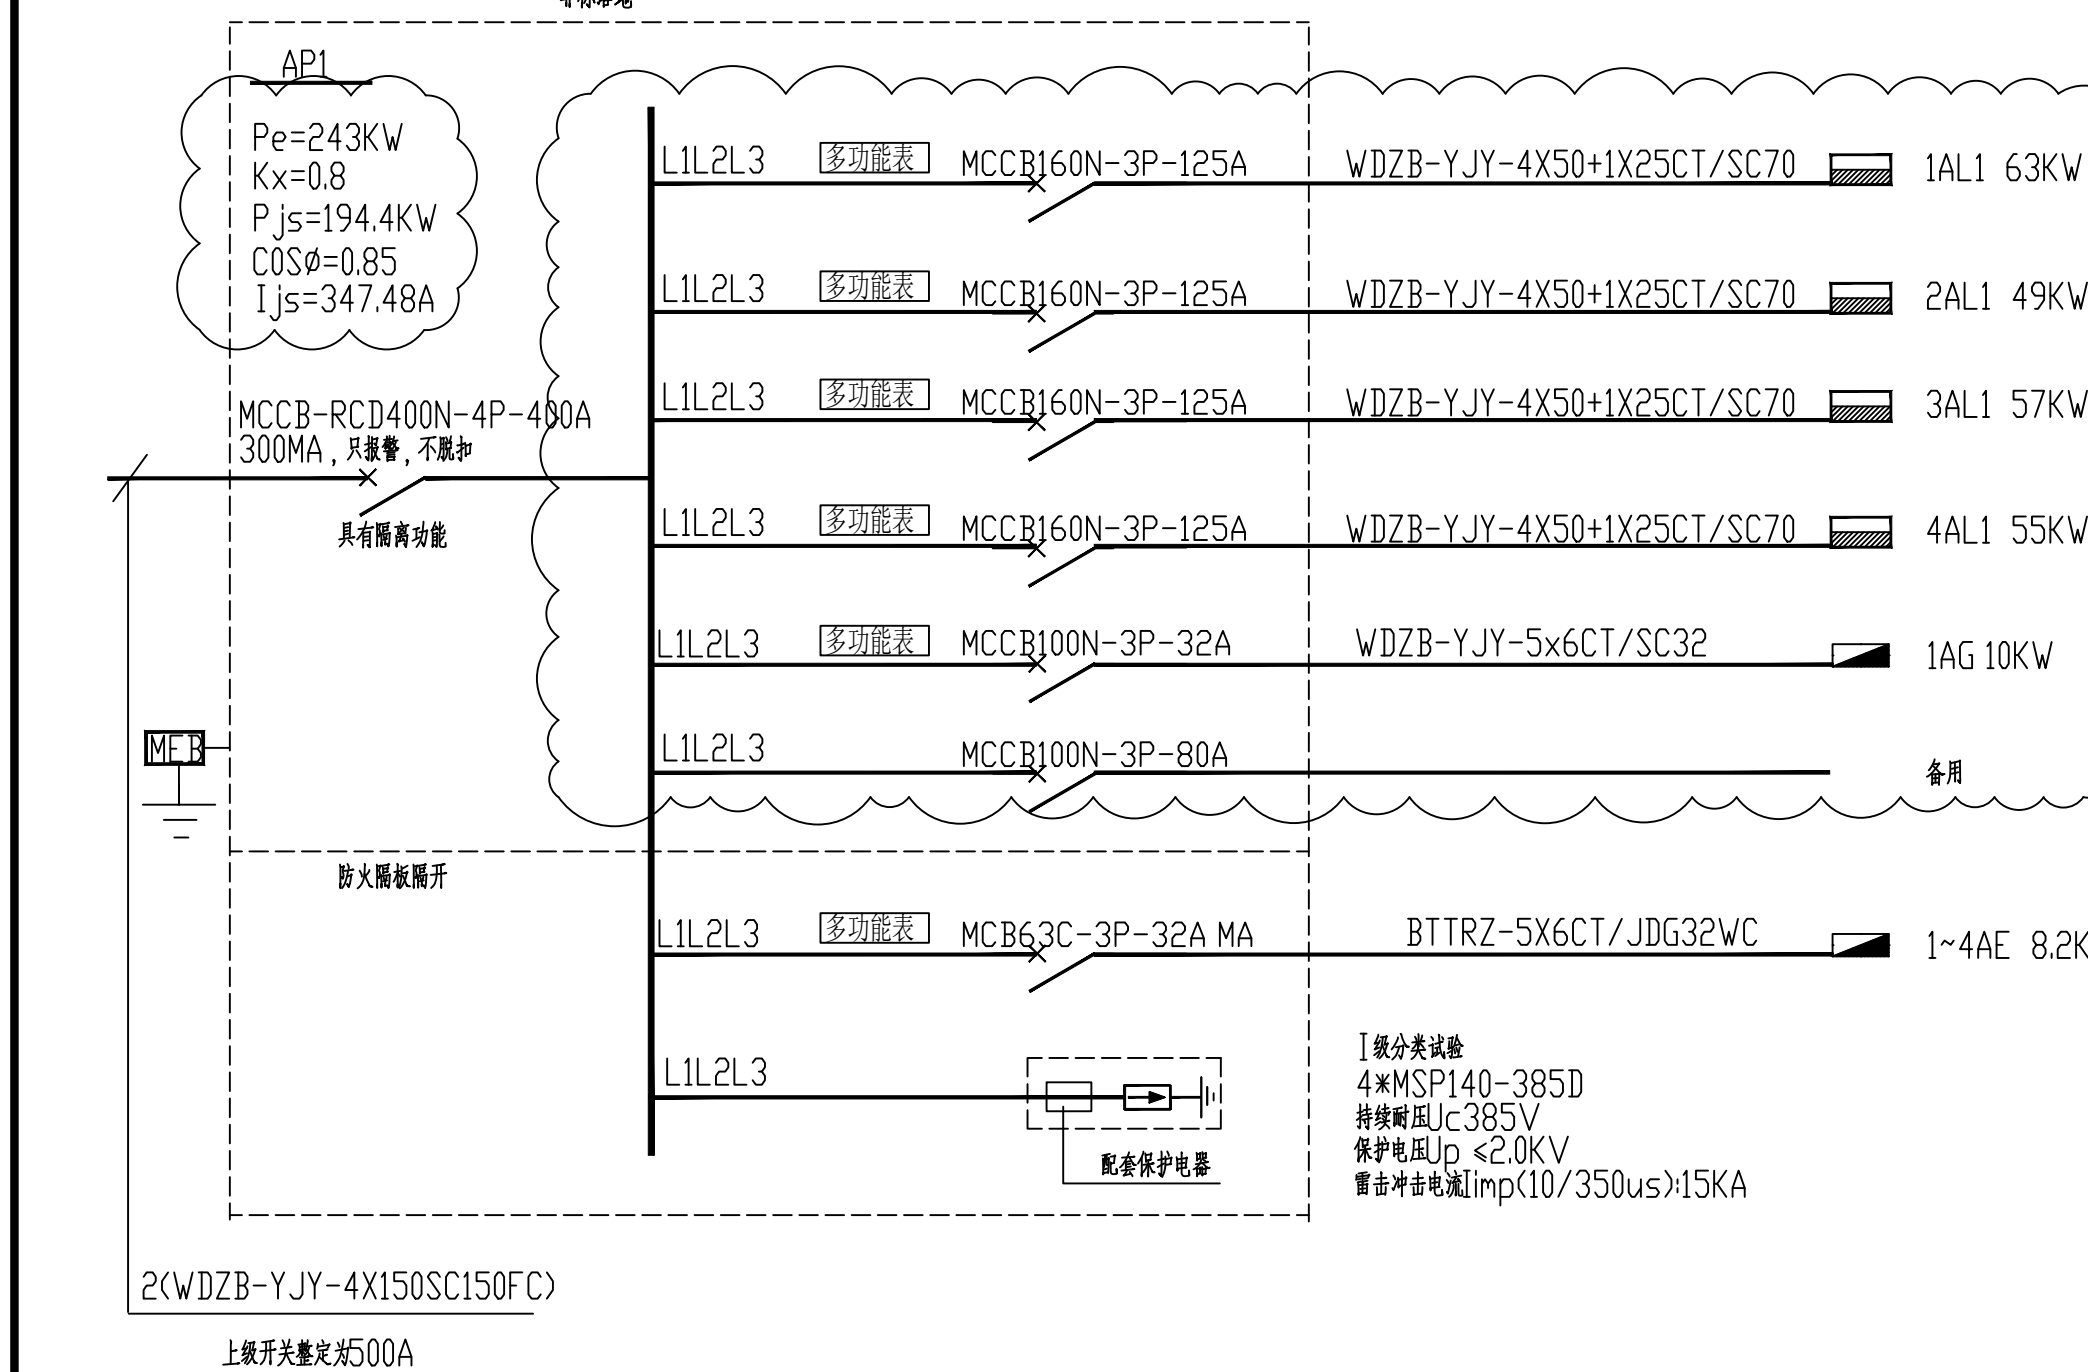
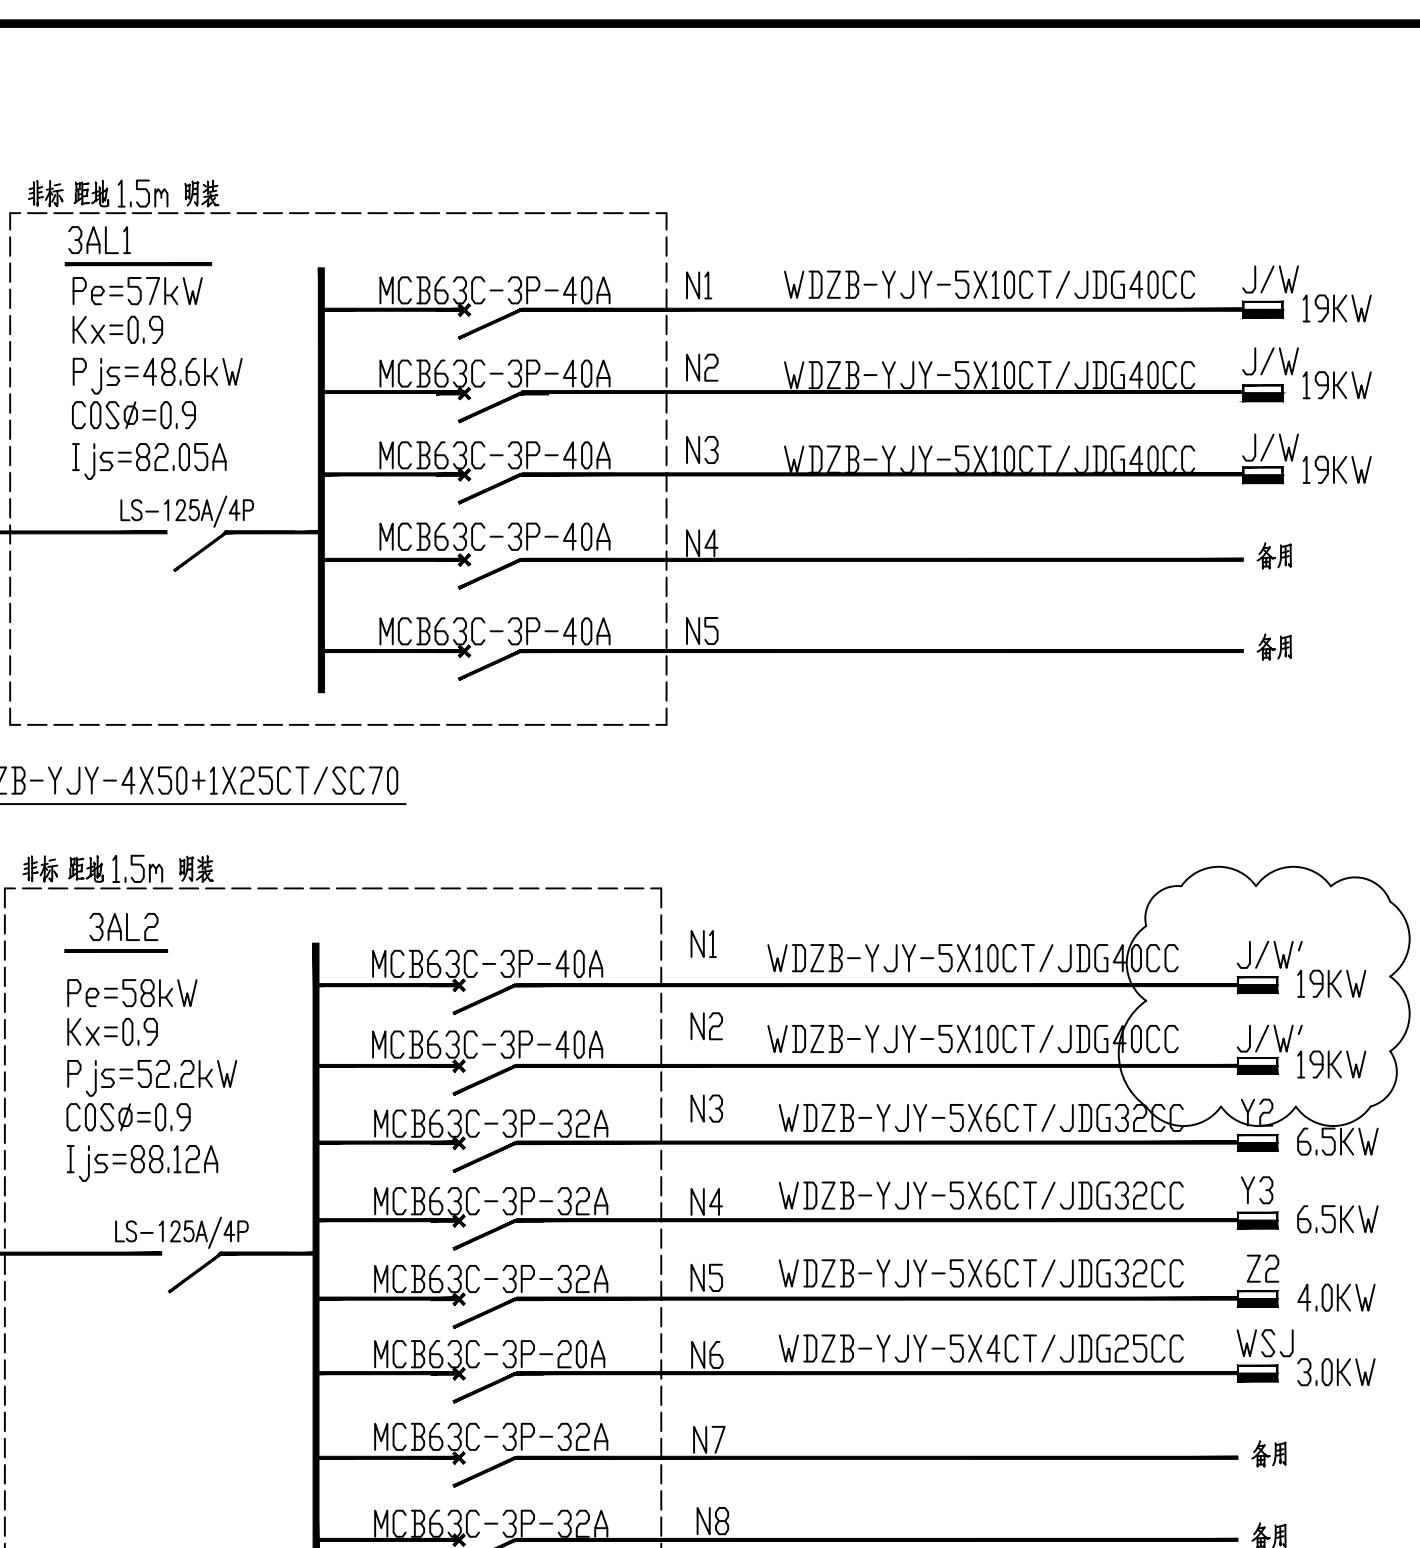
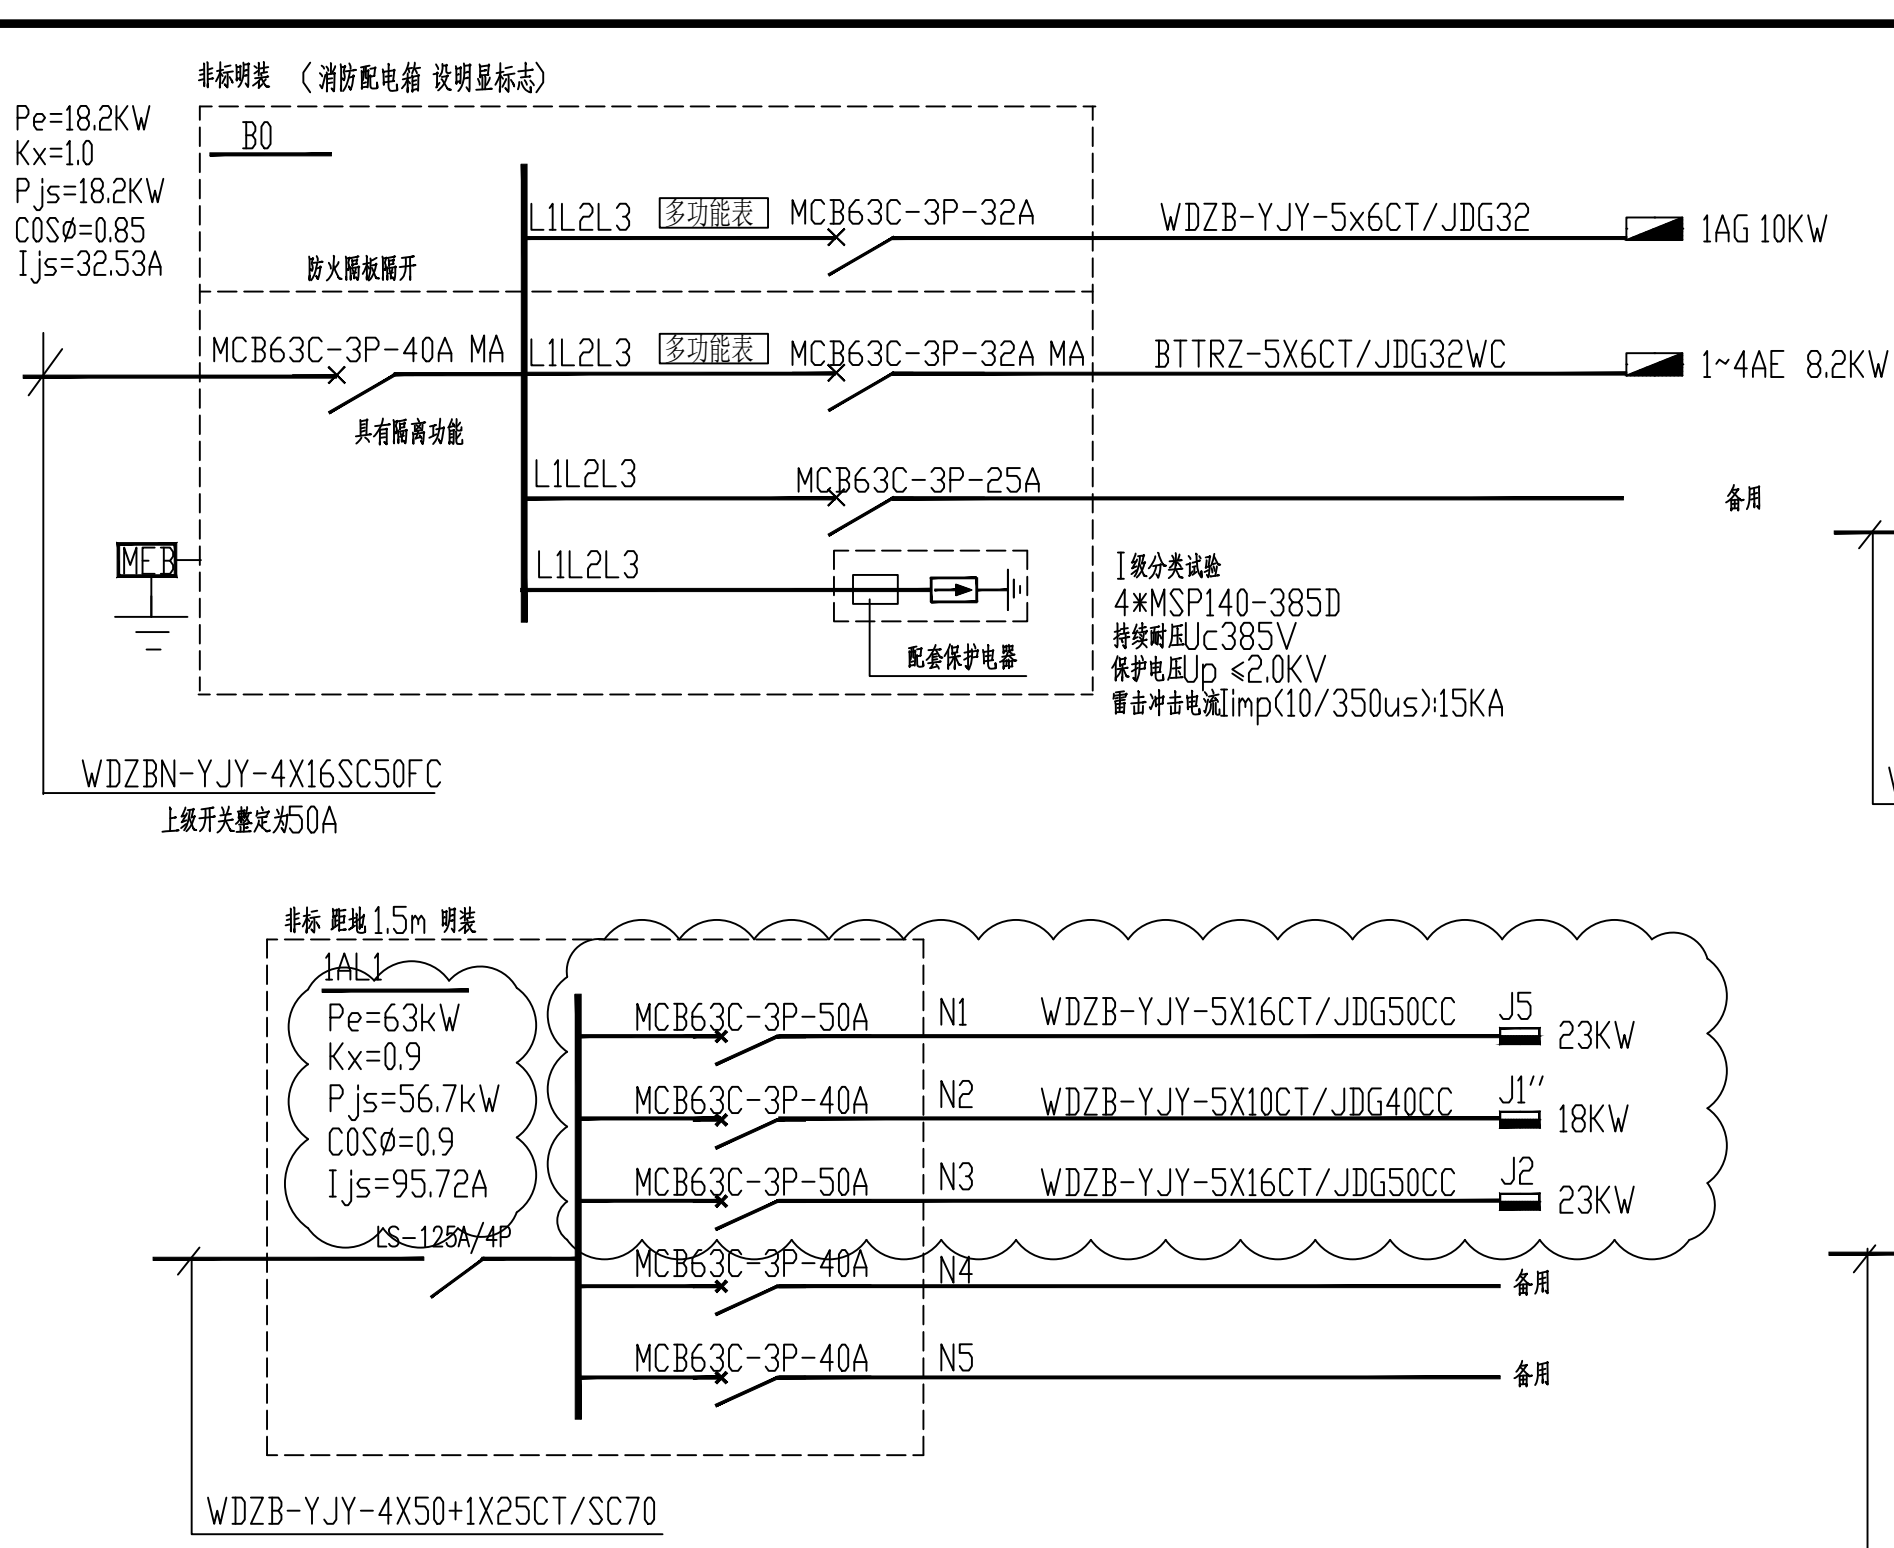


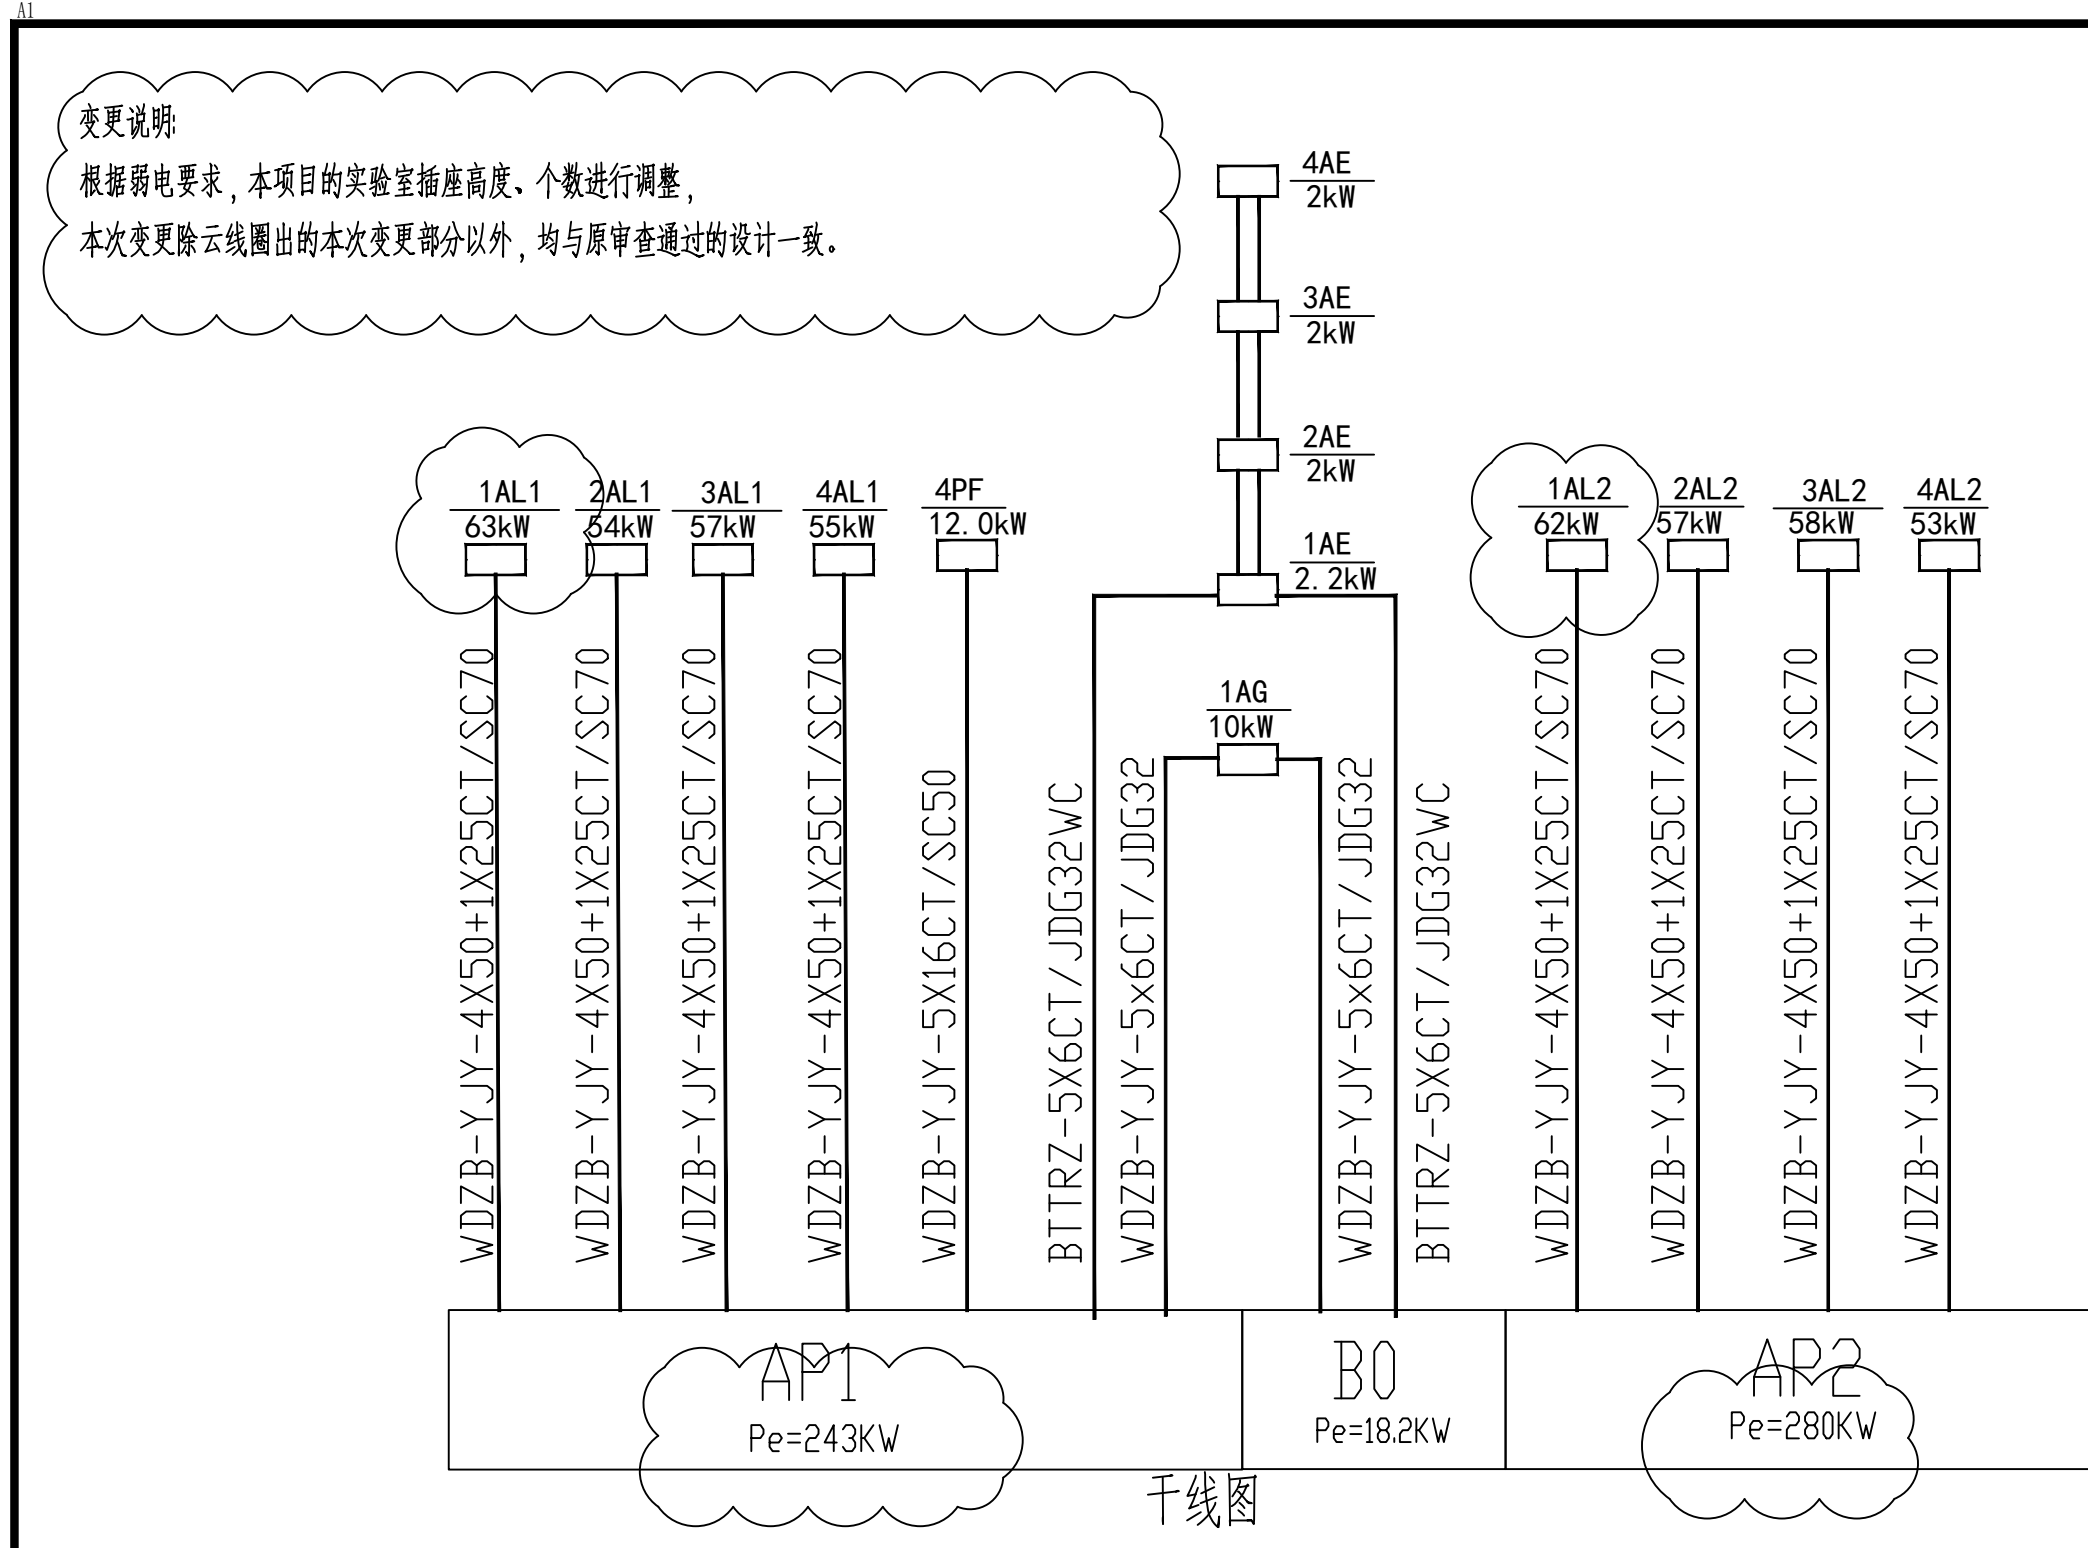

配电系统图

设计单位

DESIGN

江阴市城乡规划设计院有限公司
JIANGYIN PLANNING & DESIGN INSTITUTE Co., Ltd.
建筑工程设计甲级: A132014950
地址: 江苏省江阴市五里路18号
邮 编: 214433
邮 箱: jyhghjy@vip.163.com

合作设计单位

COOPERATIVE DESIGN

建设单位

CLIENT

江阴市山观高级中学 江阴市教育局 江阴市城市重点建设项目管理中心

工程名称

PROJECT

江阴市高中学位扩充项目(山观高中改造)

子项名称

BRANCH PROJECT

实验综合楼

图纸名称

DRAWING TITLE

干线图
配电系统图

类 别	姓 名	签 名
CATEGORY	NAME	SIGNATURE
项目负责人	刘敏娥	刘敏娥
项目总工	薛磊	薛磊
专业负责人	杨胜利	杨胜利
DISCIPLINE CHIEF		
绘 图	方方圆	方方圆
DESIGNED BY		
校 对	陈桂开	陈桂开
CHECKED BY		
审 核	沈荣道	沈荣道
AUDITED BY		
审 定	王宜标	王宜标
APPROVED BY		

会 签

COUNTERSIGN

建 筑	电 气
ARCHT.	ELEC.
结 构	暖 通
STRUCT.	HEAT.
给 排 水	
PLUMBING	

设计阶段

DESIGN STAGE

施工图

专业

DISCIPLINE

电气

版 次

VERSION

第一版

审 定

DATE

2026.06

执业注册章

CHARTERED ARCHITECT/ENGINEER

江阴市城乡规划设计院有限公司

江苏省工程勘察设计出图专用章

资质等级范围:市政行业(道路工程)专业甲级;
建筑行业(建筑工程)甲级;风景园林工程
专项甲级。

资质证书编号: A132014950 有效期至: 2029年7月12日



申明

STATEMENT


本设计的版权归属江阴市城乡规划设计院有限公司, 对本图的任何复制或
使用均须获得本设计院授权。
本图未加盖本设计院出图专用章无效。
All design and copying of this print is the property of Jiangyin Planning
& Design Institute Co., Ltd.
It is invalid for any person without our written permission.

变更说明:

根据弱电要求, 本项目的实验室插座高度、个数进行调整,
本次变更除云线圈出的本次变更部分以外, 均与原审查通过的设计一致。

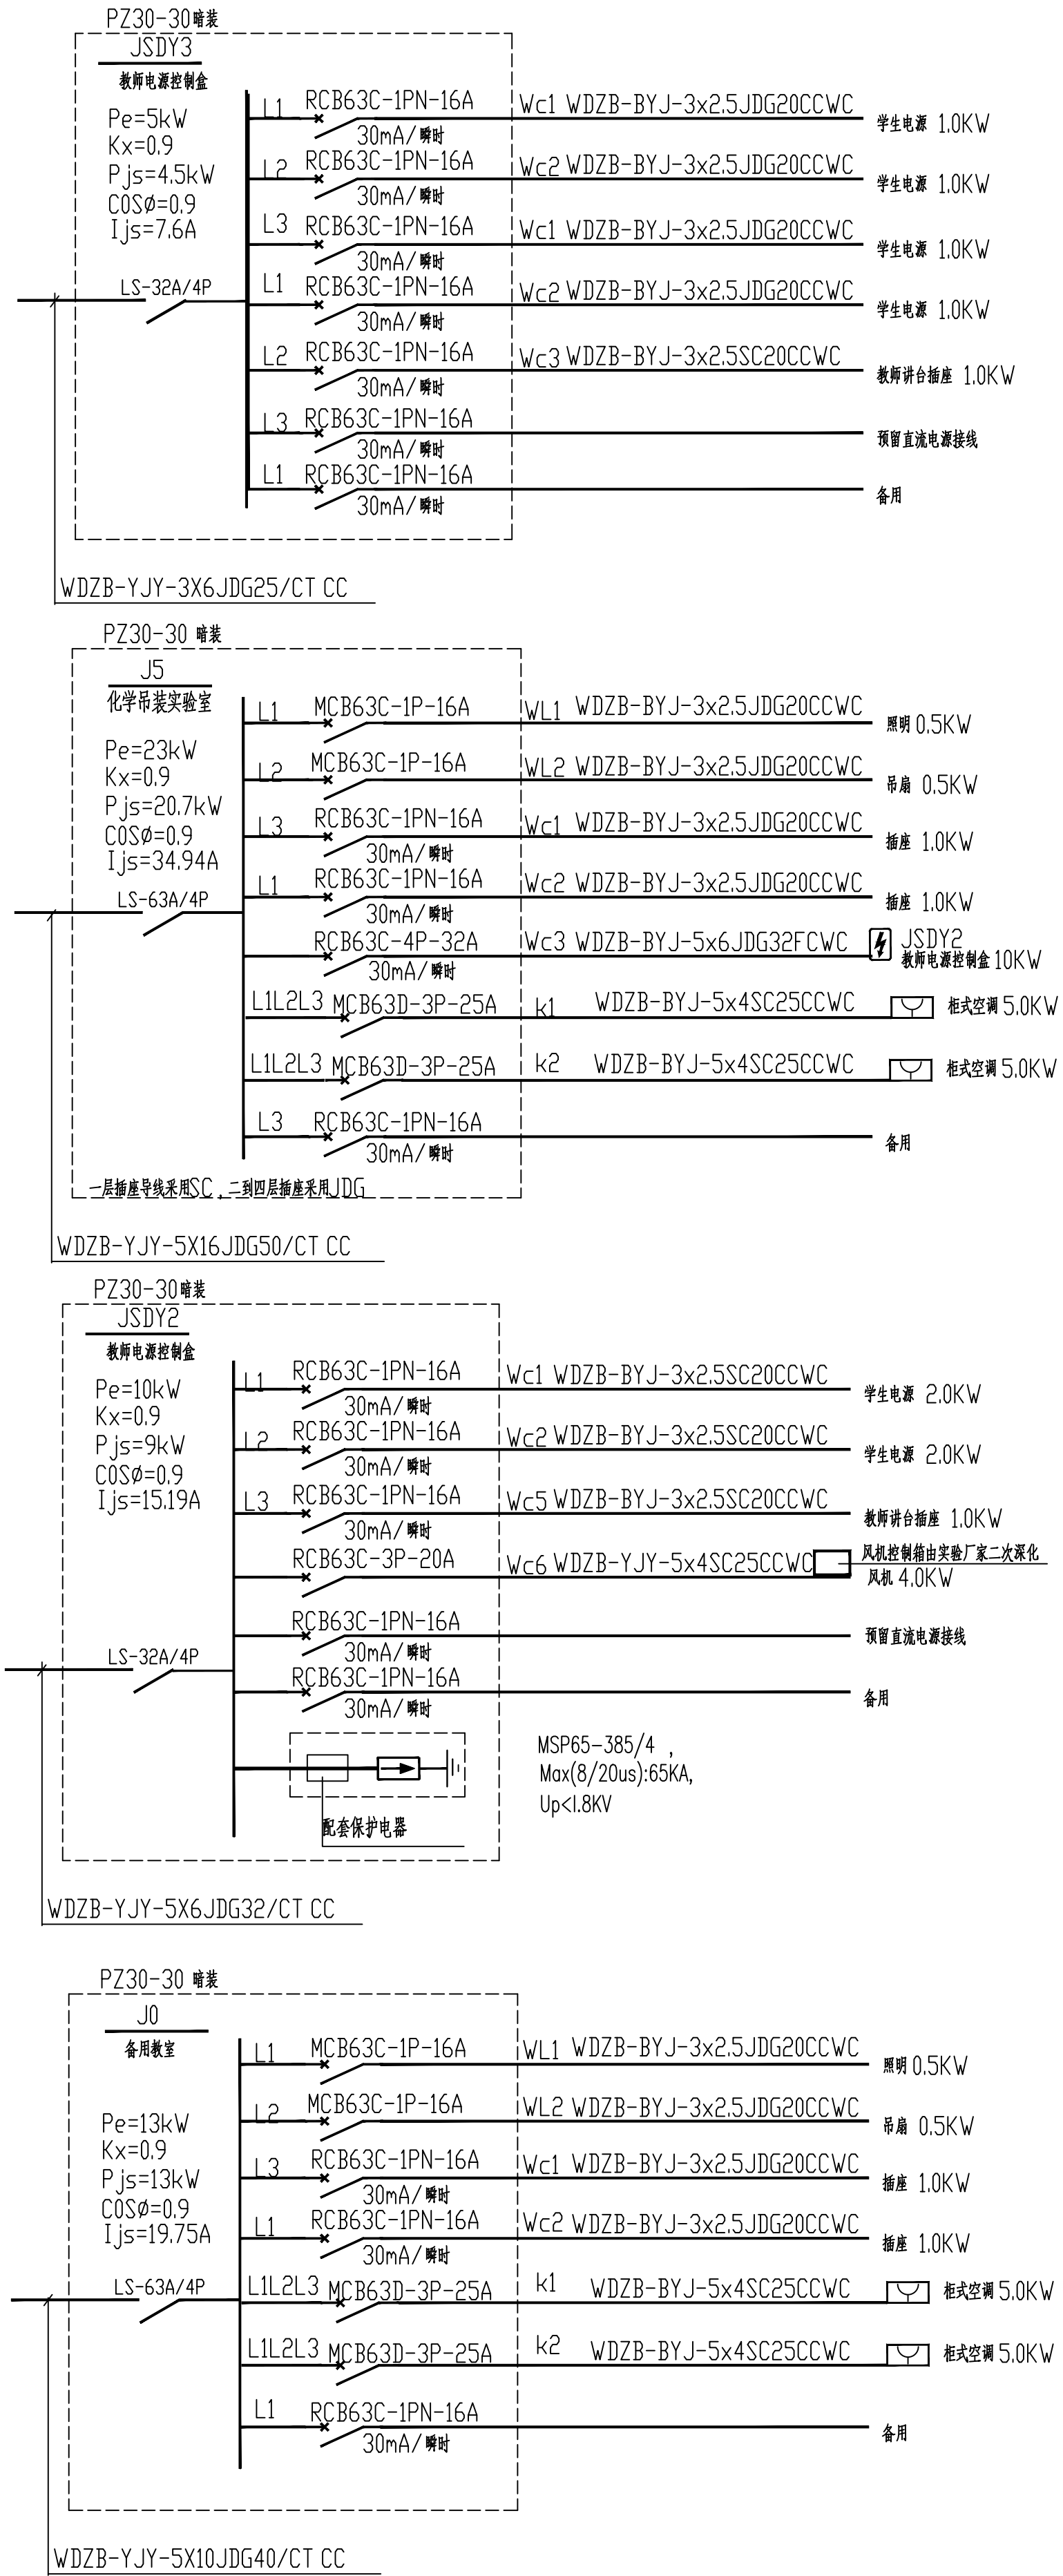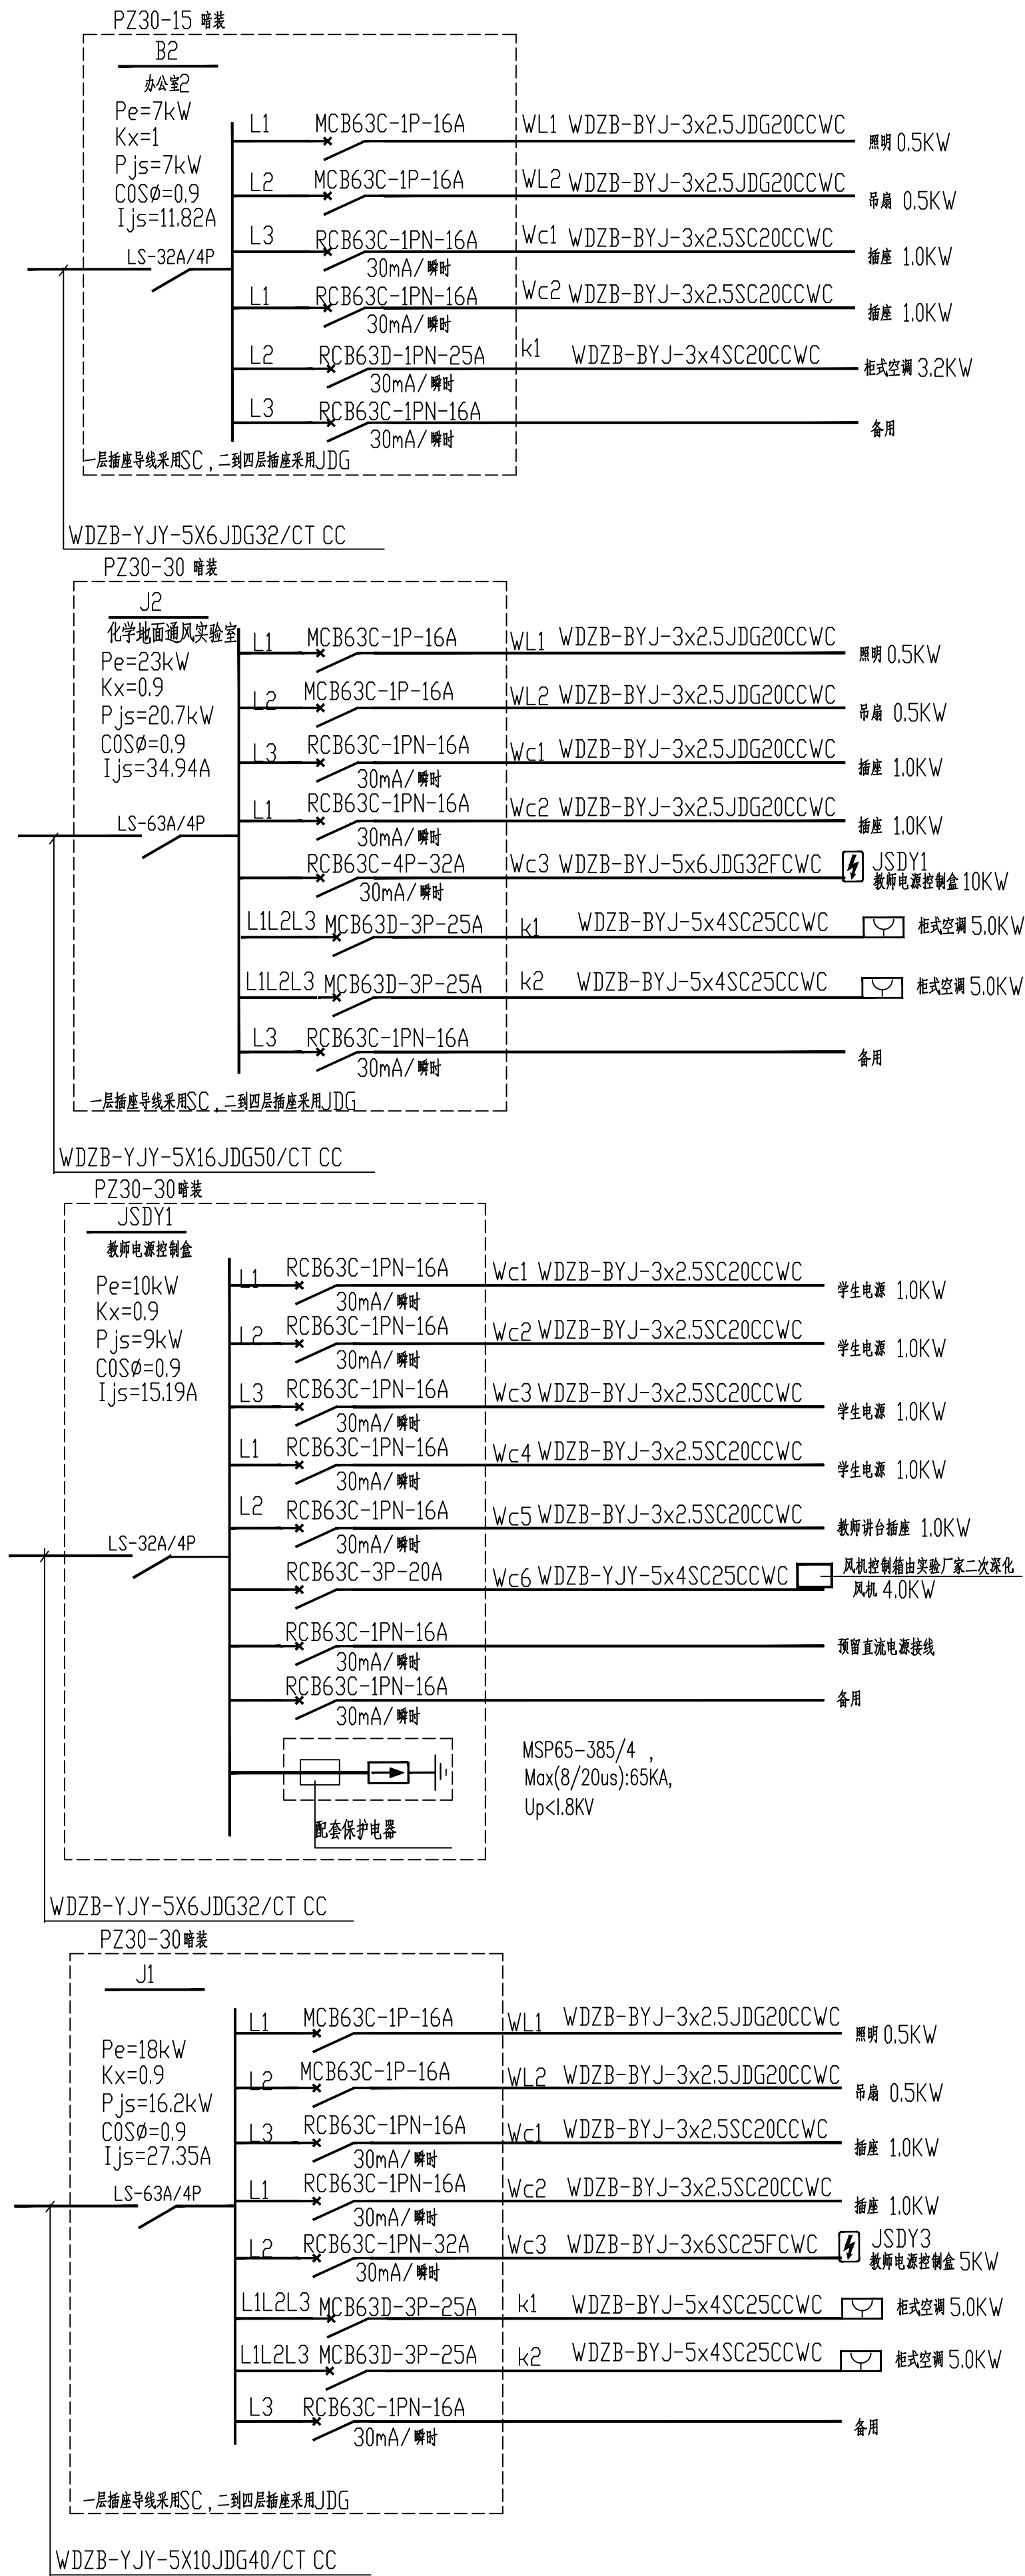

配电系统图

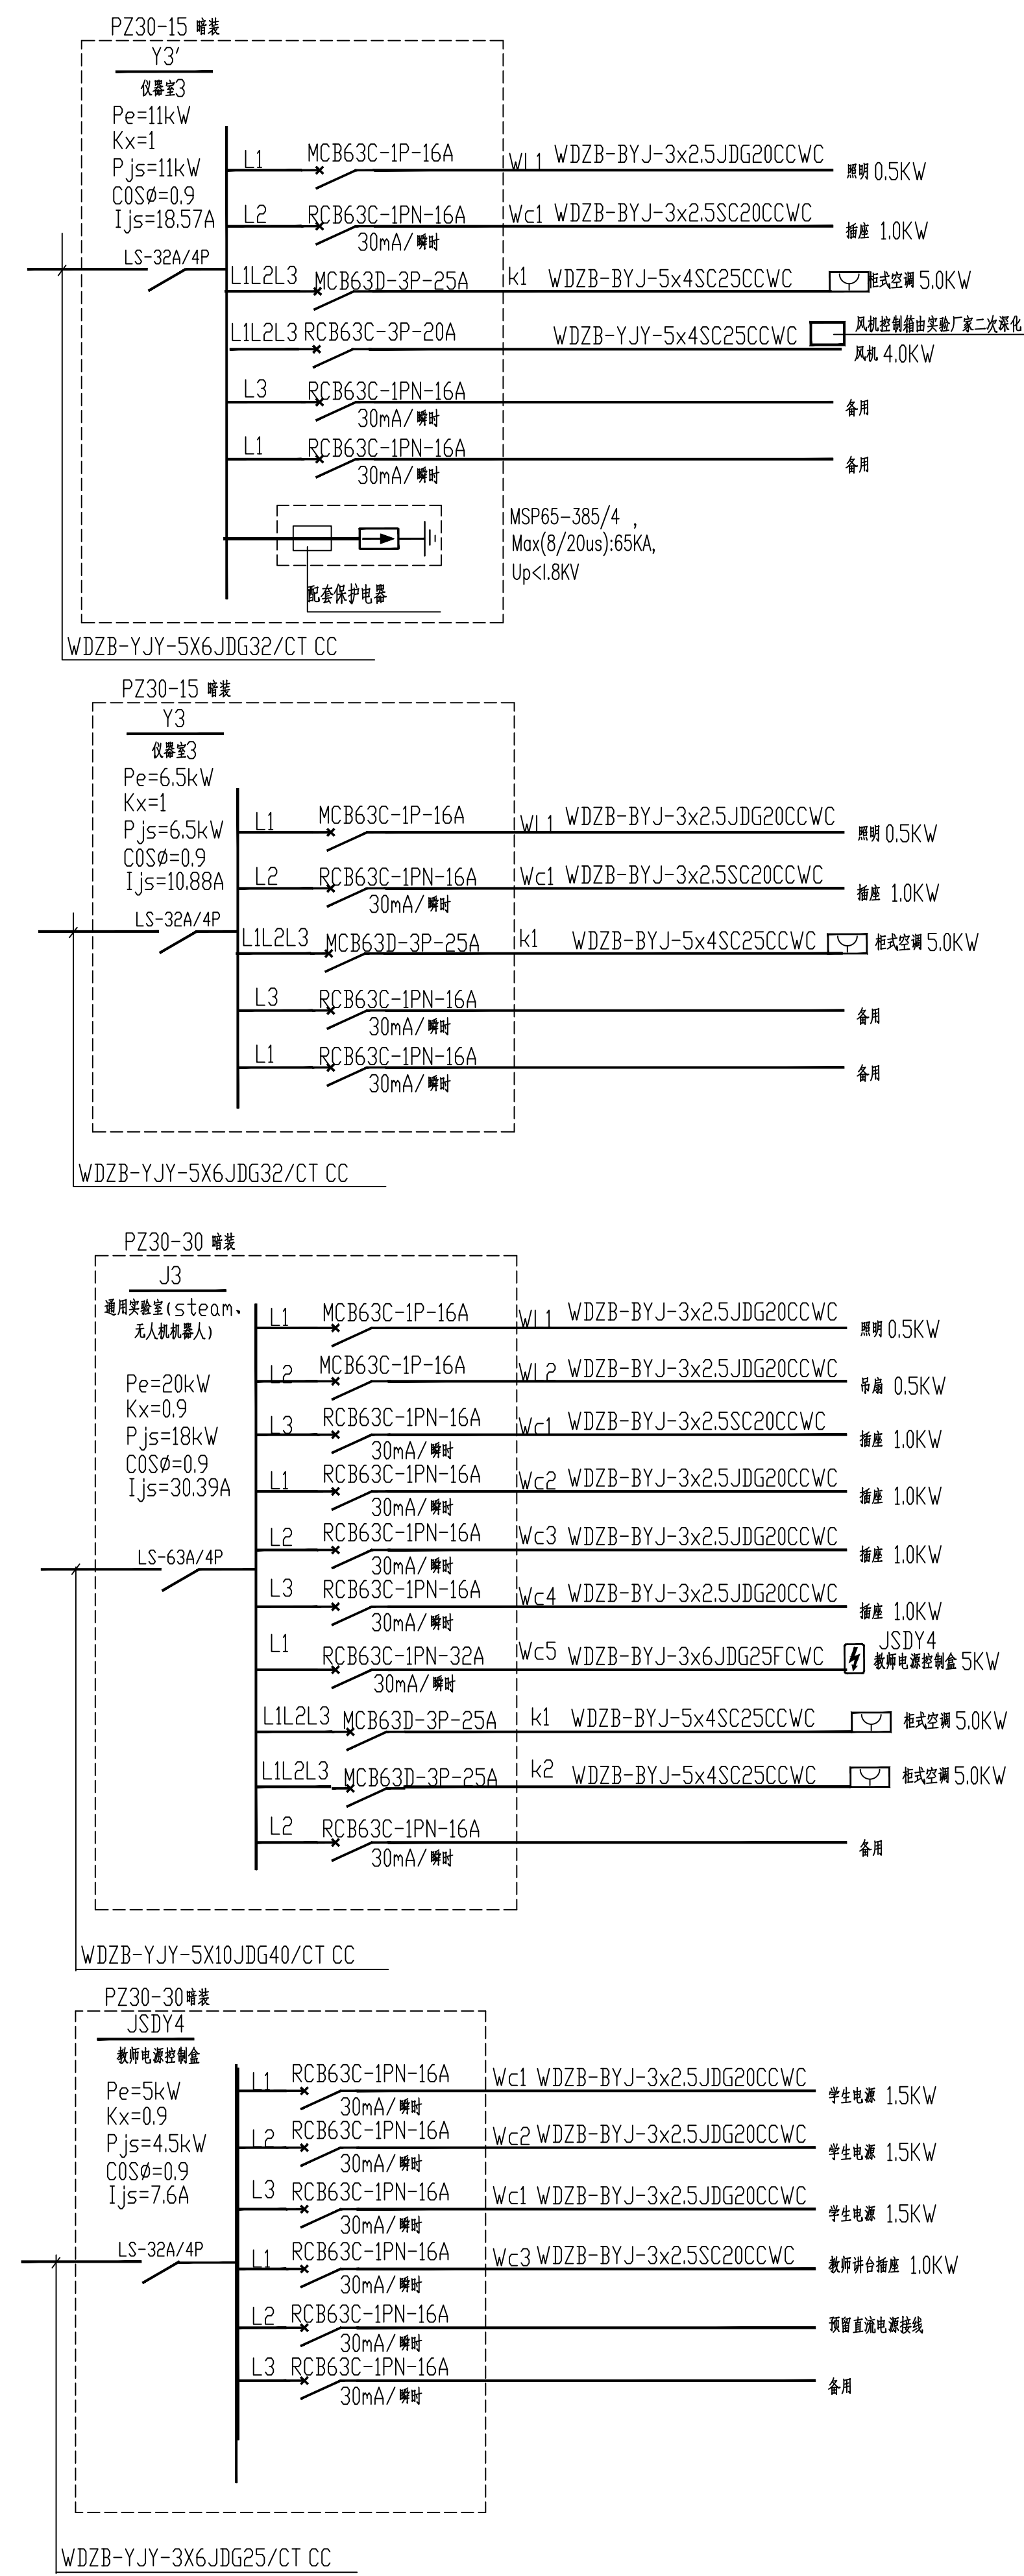

设计单位 DESIGN



江阴市城乡规划设计院有限公司

JIANGYIN PLANNING & DESIGN INSTITUTE Co., Ltd

建筑工程设计甲级: A132014950

地址: 江苏省江阴市五星路18号

邮 编: 214433

邮 箱: jyjghs@vip.163.com

合作设计单位 COOPERATIVE DESIGN

建设单位 CLIENT

江阴市山观高级中学 江阴市教育局 江阴市城市重点建设项目管理中心

工程名称 PROJECT

江阴市高中学位扩充项目(山观高中改造)

子项名称 BRANCH PROJECT

实验综合楼

图纸名称 DRAWING TITLE

配电系统图

类 别	姓 名	签 名
CATEGORY	NAME	SIGNATURE

项目负责人	刘敏敏	刘敏敏
PROJECT CHIEF		

项目经理	薛磊	薛磊
PROJECT MANAGER		

专业负责人	杨胜利	杨胜利
DISCIPLINE CHIEF		

绘 图	方方圆	方方圆
DRAWN BY		

设 计	方方圆	方方圆
DESIGNED BY		

校 对	陈桂开	陈桂开
CHECKED BY		

审 核	沈荣道	沈荣道
AUDITED BY		

审 定	王宜标	王宜标
APPROVED BY		

会 签

建 筑	电 气
ARCHT.	ELEC.

结 构	暖 通
STRUCT.	HEAT.

给 排 水	
PLUMBING	

设计阶段	施工图	设计编号	JS2025-010-1
DESIGN STAGE		PROJECT NO.	

专 业	电 气	图 号	电施05a
DISCIPLINE		DRAWING NO.	

版 次	第一版	日 期	2026.06
REV.		DATE	

执业注册章 CHARTERED ARCHITECT/ENGINEER

16580

江苏省工程勘察设计院专用章

江阴市城乡规划设计院有限公司

资质等级范围:市政行业(道路工程)专业甲级;

建筑行业(建筑工程)甲级;风景园林工程

专业甲级。

资质证书编号: A132014950 有效期至: 2029年7月12日

申 明 STATEMENT

本设计的所有产权属江阴市城乡规划设计院有限公司, 对本图的任何复制或

使用均须获得本设计院书面授权。

本图未加盖本设计院出图专用章无效。

All design and copying of this print is the property of Jiangyin Planning


& Design Institute Co., Ltd.

It is invalid for any person without our written permission.


变更说明

根据弱电要求，本项目的实验室插座高度、个数进行调整，


本次变更除云线圈出的本次变更部分以外，均与原审查通过的设计一致。

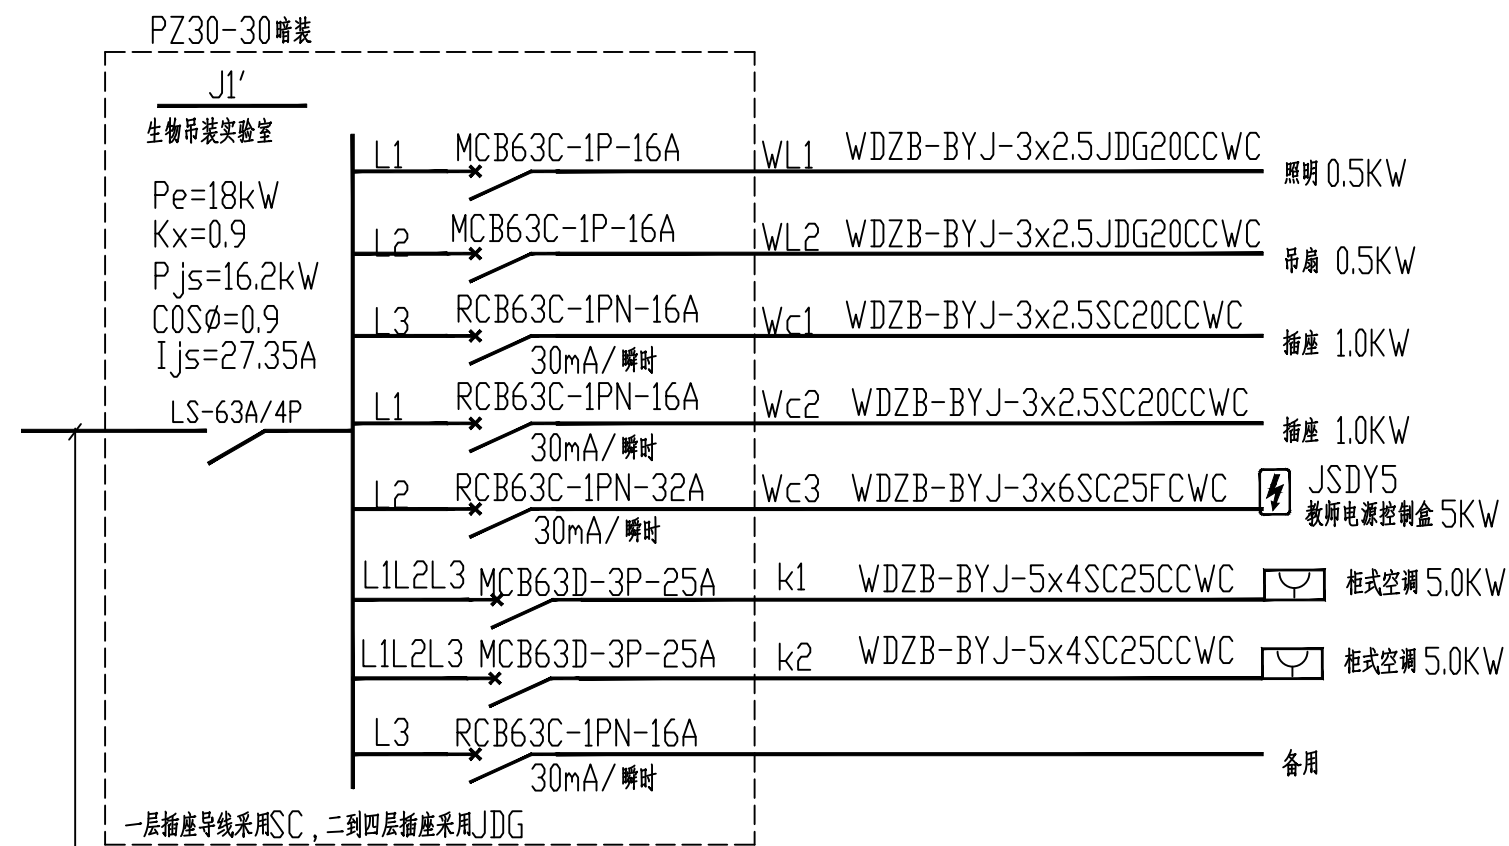


WDZB-YJY-5X10JDG40/CT CC

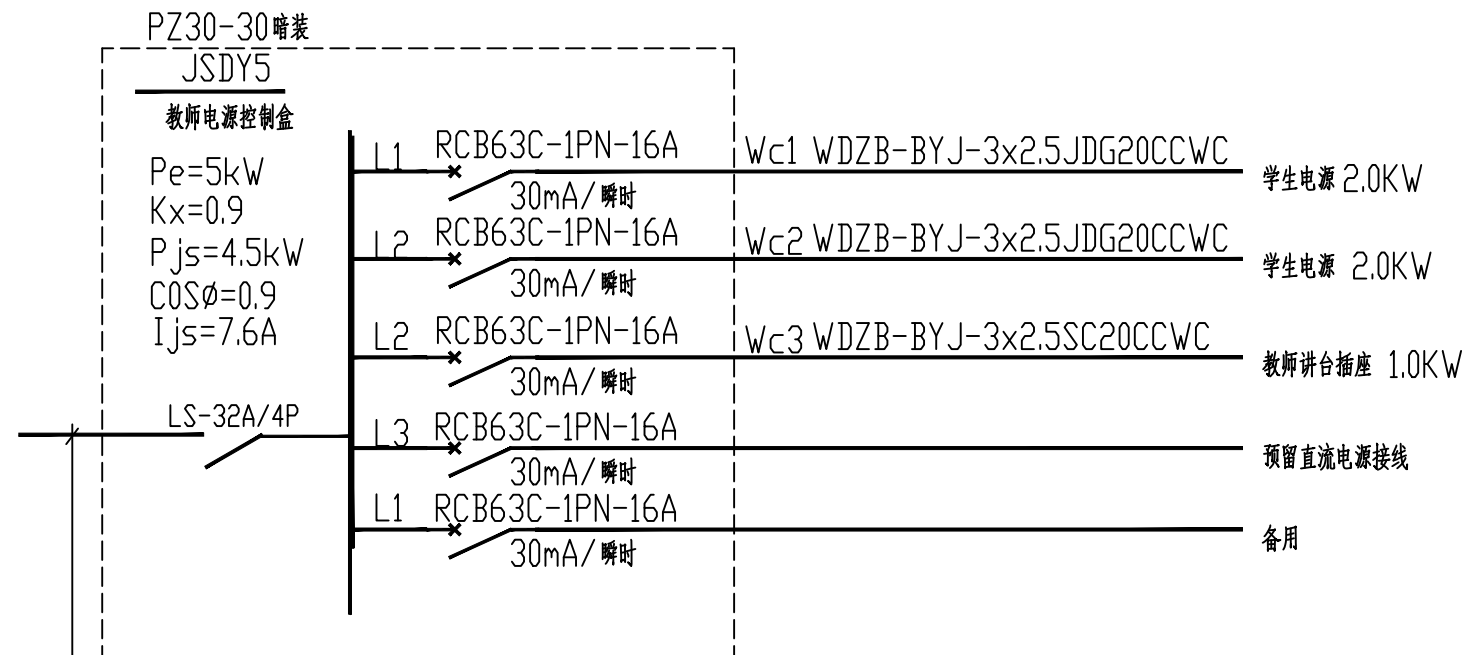


WDZB-YJY-3X6JDG25/CT CC

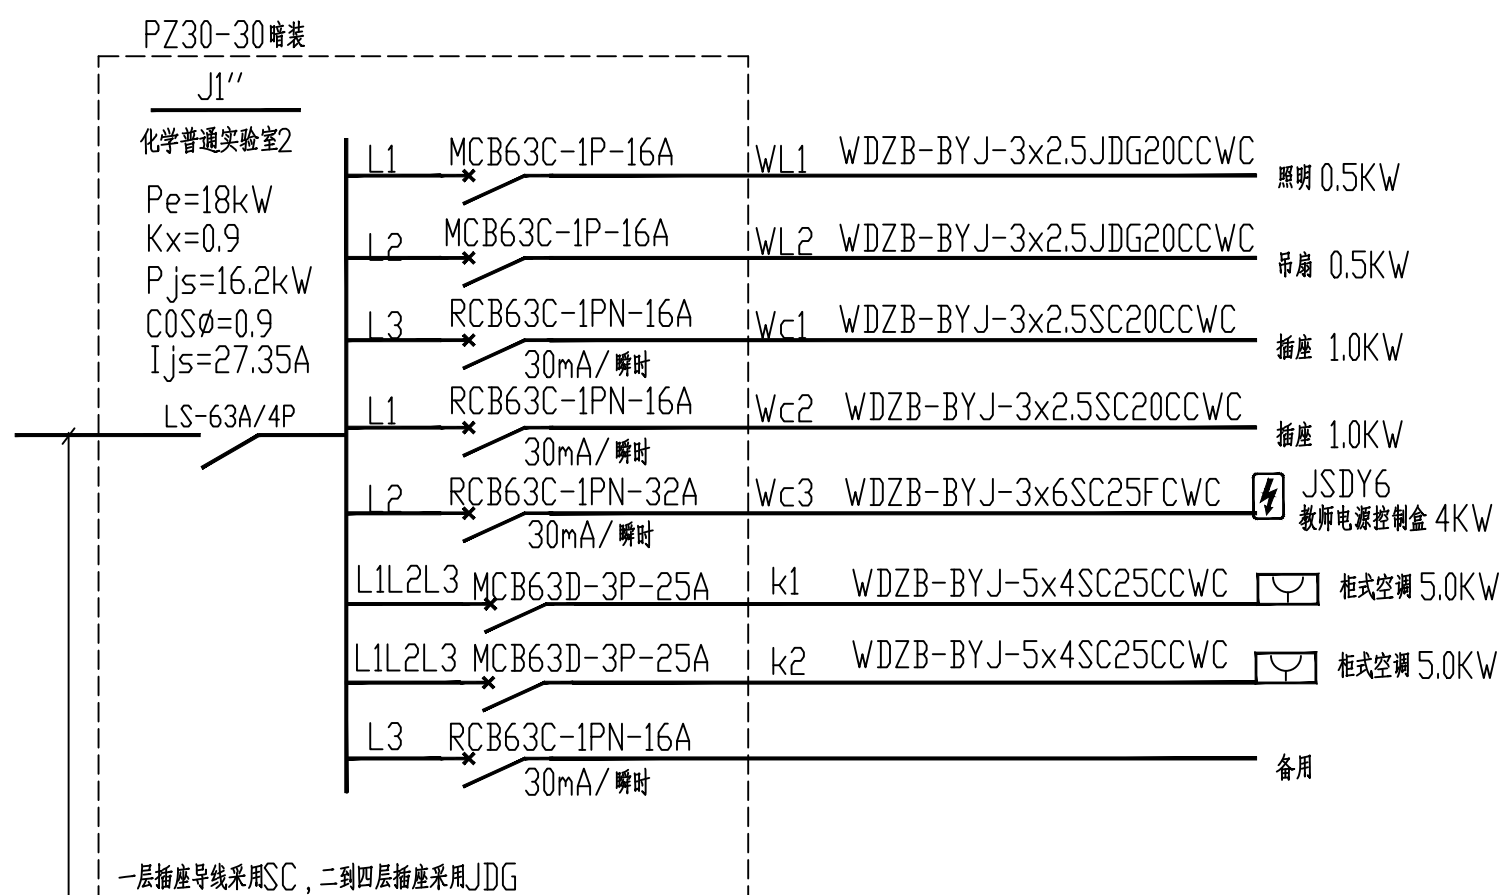


WDZB-YJY-5X10JDG40/CT CC

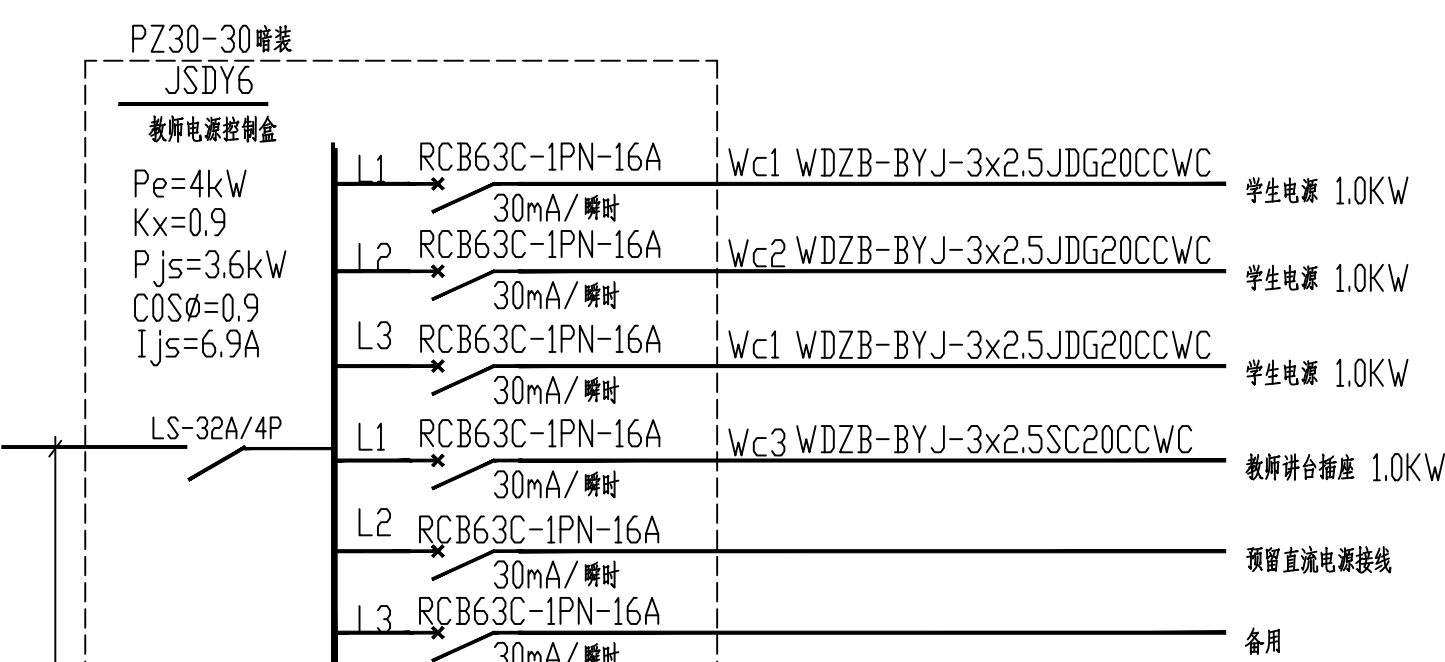


WDZB-YJY-3X6JDG25/CT CC

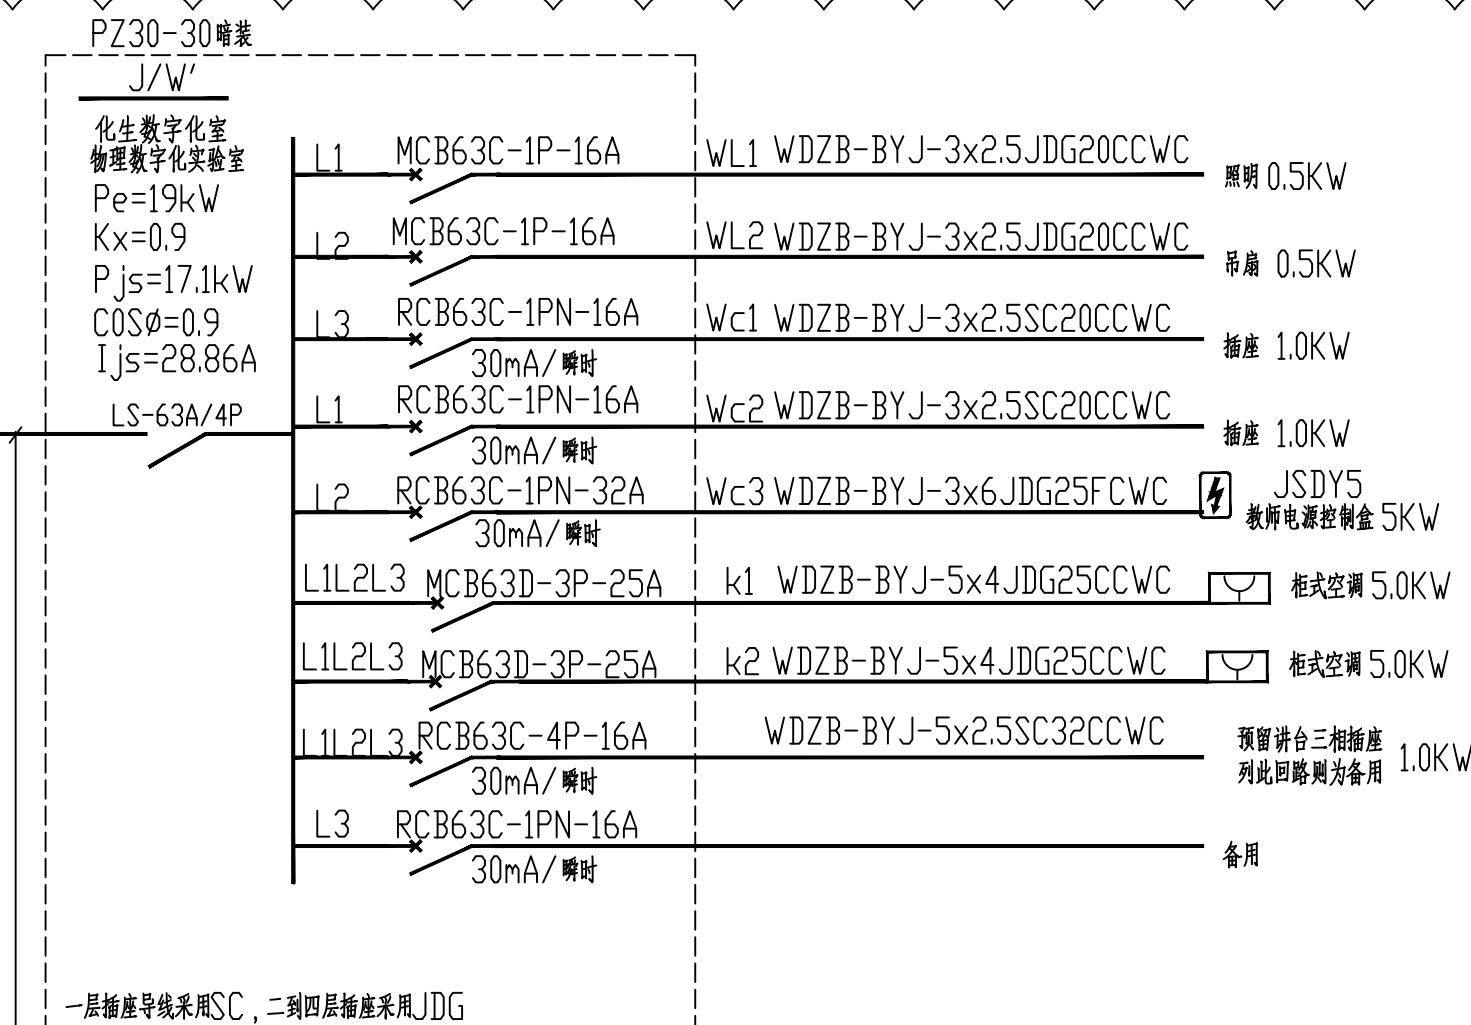


WDZB-YJY-5X10JDG40/CT CC

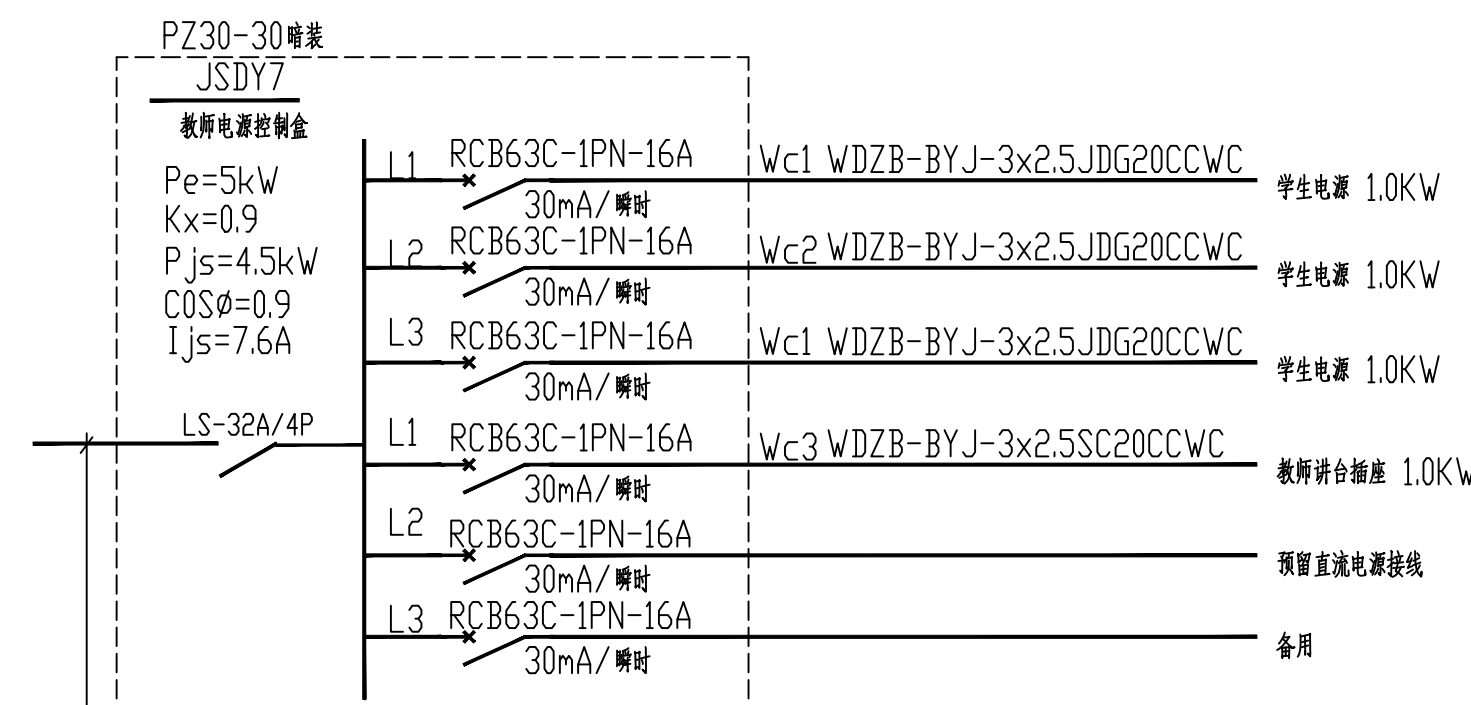


WDZB-YJY-3X6JDG25/CT CC

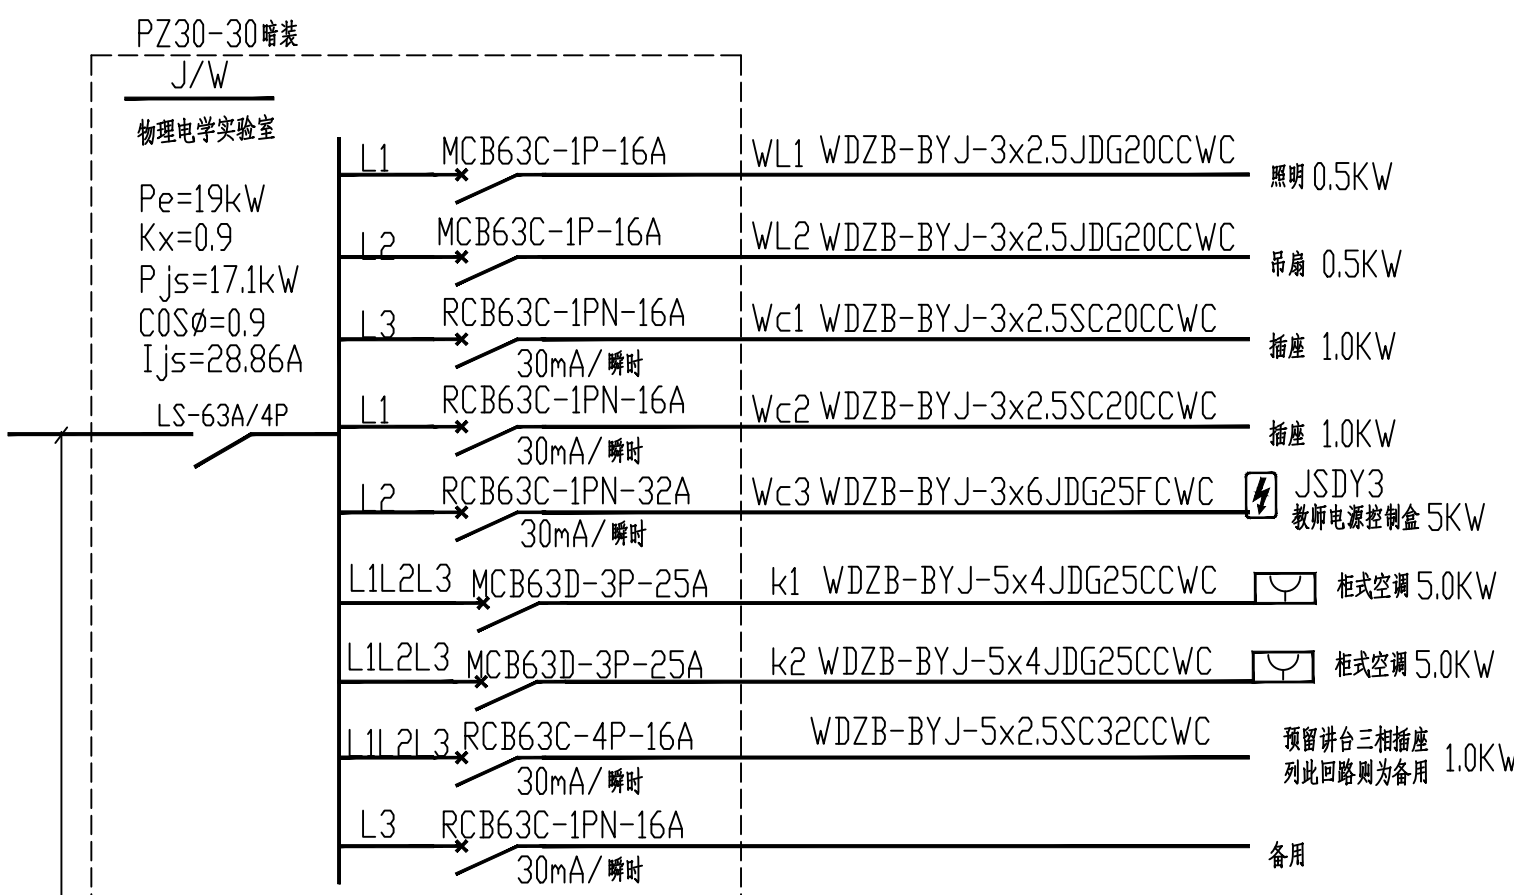


WDZB-YJY-5X10JDG40/CT CC

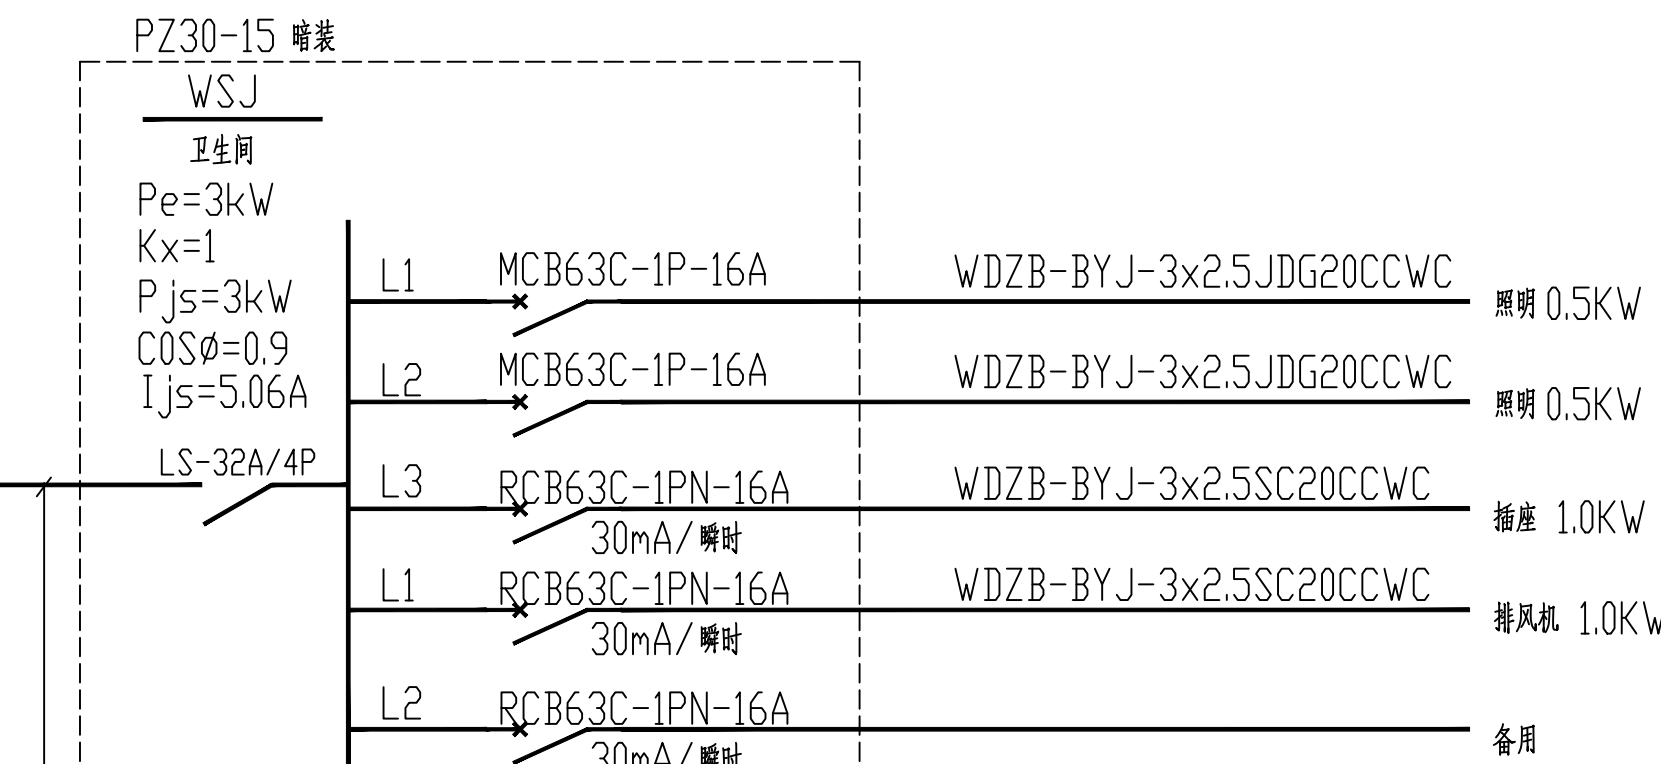


WDZB-YJY-5X4JDG20/CT CC

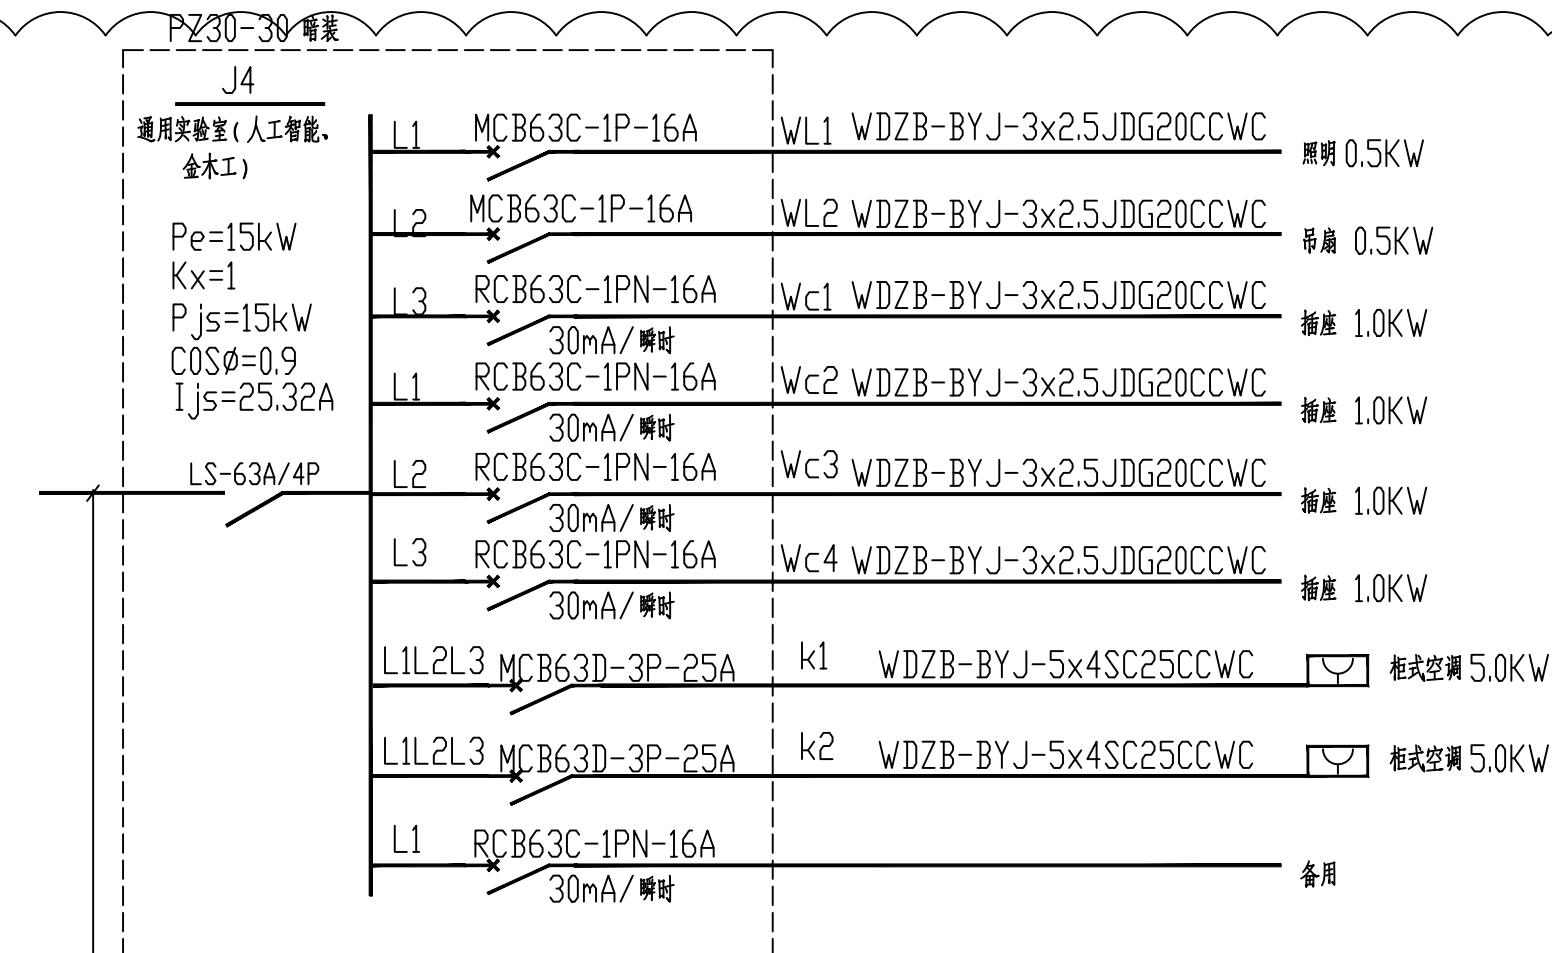


WDZB-YJY-5X10JDG40/CT CC

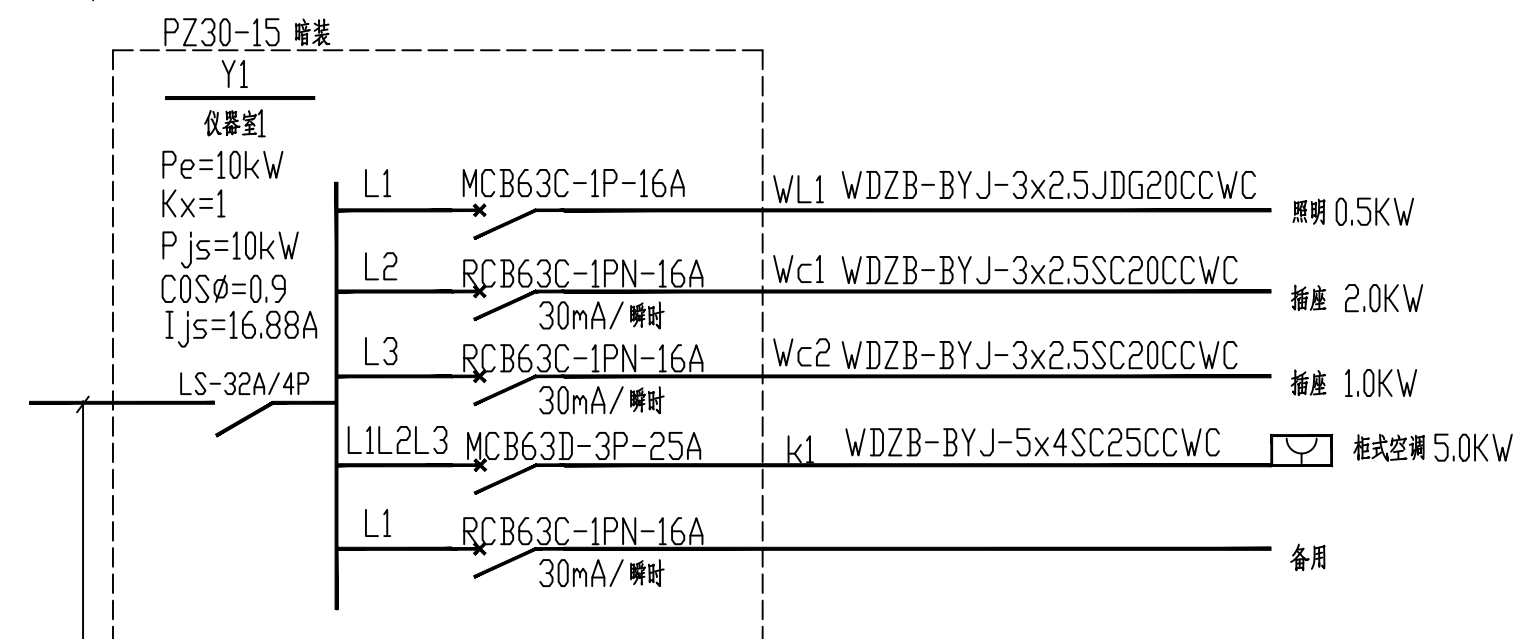


WDZB-YJY-5X6JDG32/CT CC

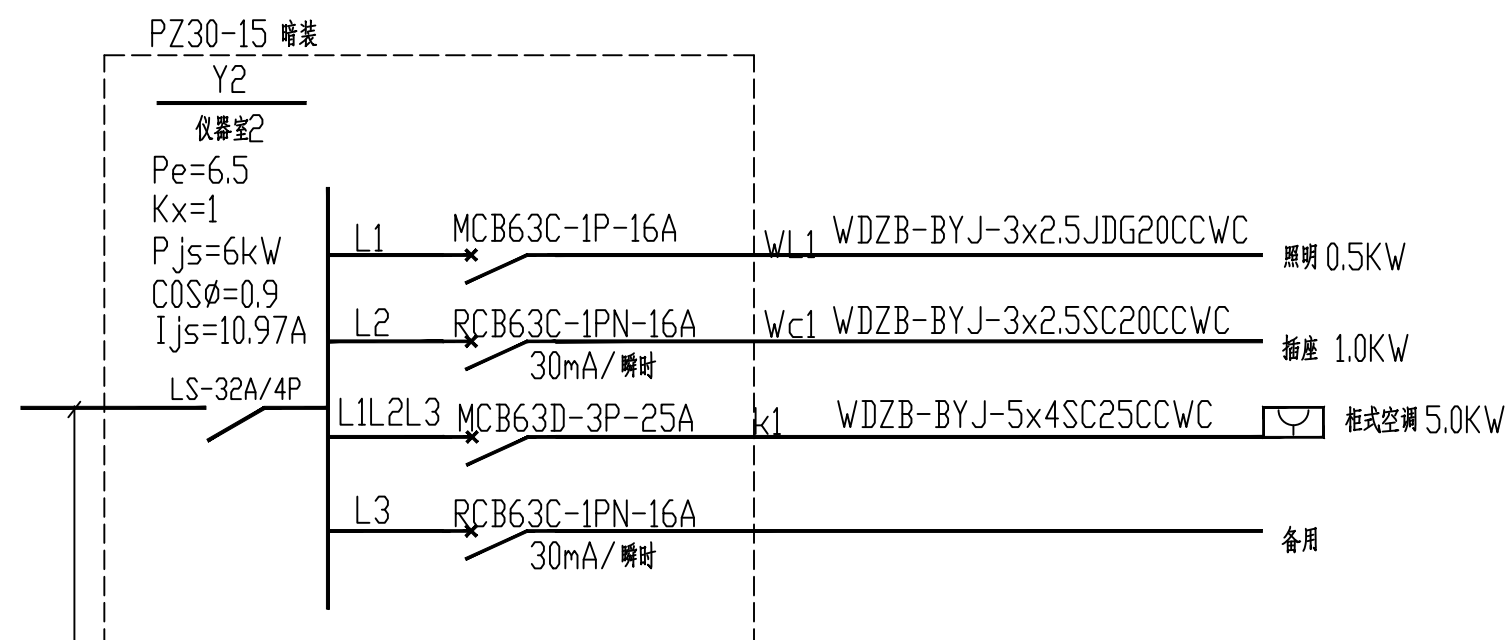

WDZB-YJY-5X6JDG32/CT CC

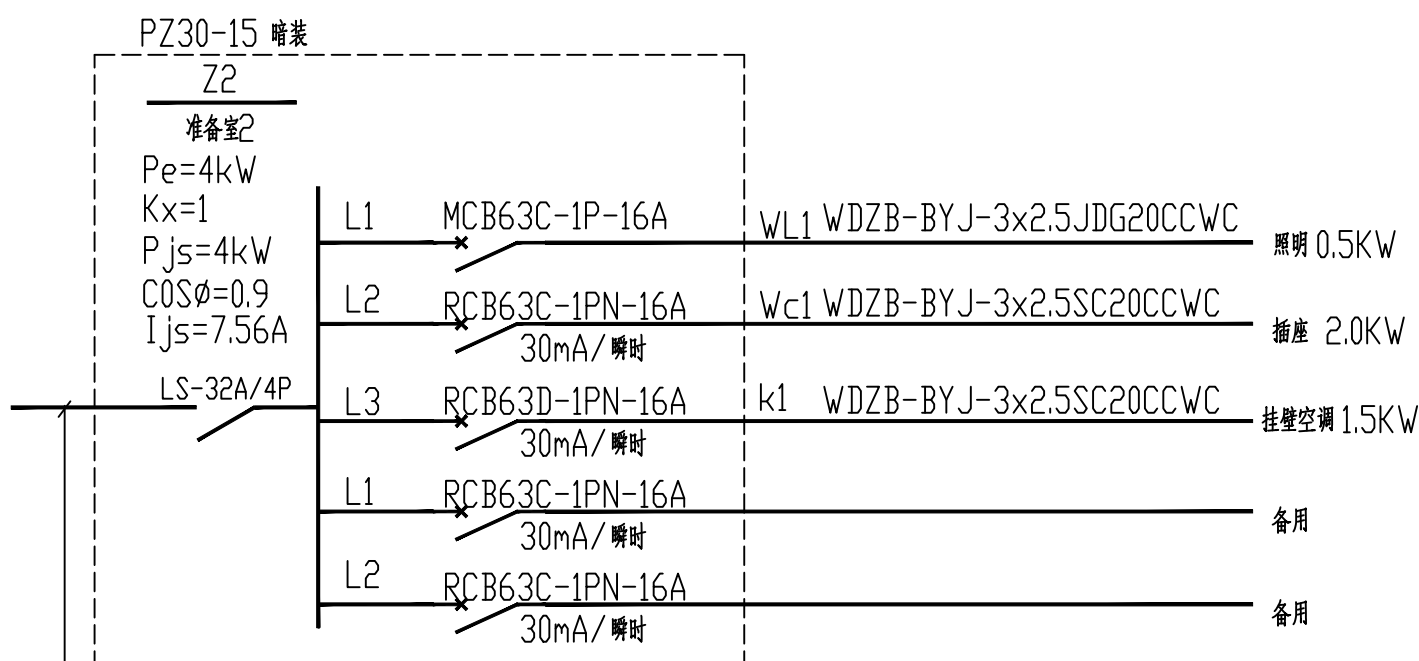


WDZB-YJY-5X6JDG32/CT CC

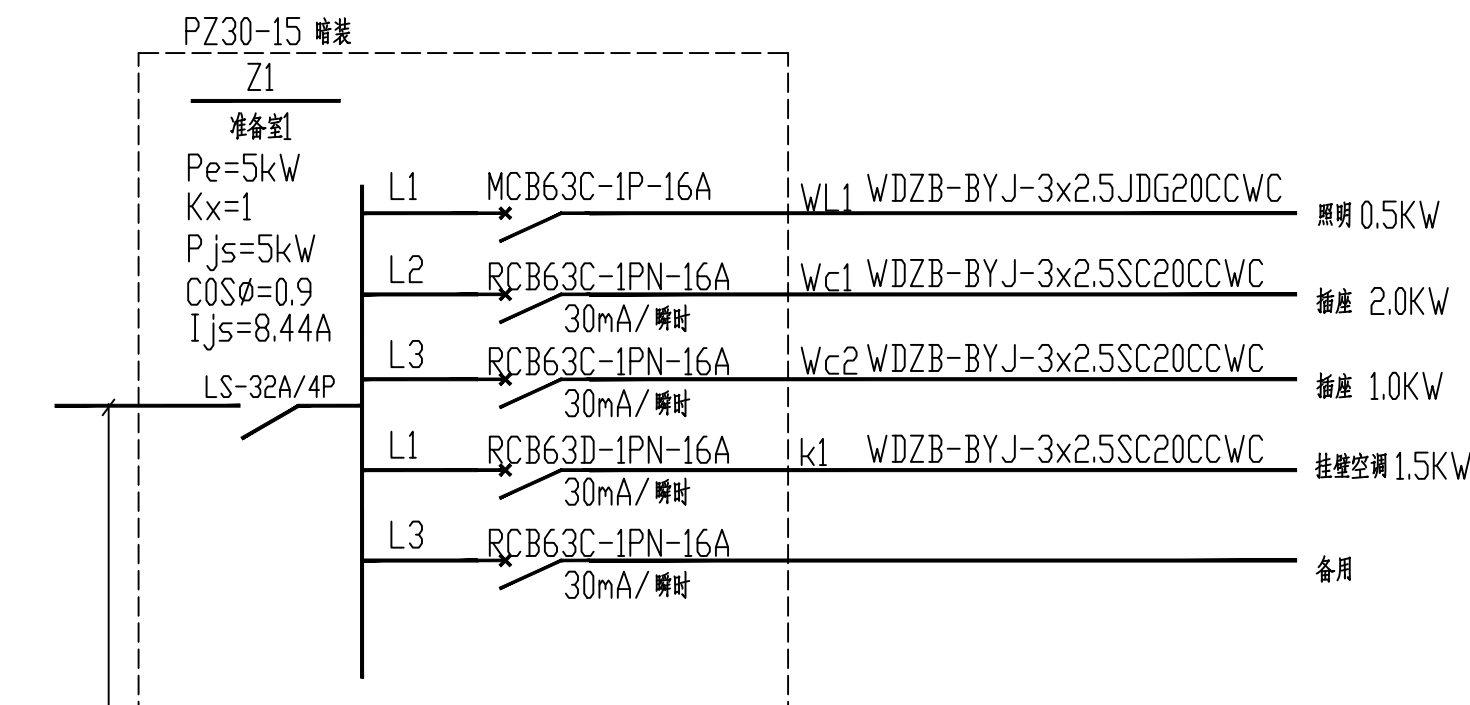

WDZB-YJY-5X6JDG32/CT CC

设计单位

 DESIGN



江阴市城乡规划设计研究院有限公司

JIANGYIN PLANNING & DESIGN INSTITUTE Co., Ltd

建筑工程设计甲级: A132014950

地址: 江苏省江阴市五星路18号

邮编: 214433

邮箱: jyghs@vip.163.com

合作设计单位

COOPERATIVE DESIGN

建设单位

CLIENT

江阴市山观高级中学 江阴市教育局 江阴市城市重点建设项目管理中心

工程名称

PROJECT

江阴市高中学位扩充项目(山观高中改造)

子项名称

BRANCH PROJECT

实验综合楼

图纸名称

DRAWING TITLE

配电系统图

类别	姓名	签名
CATEGORY	NAME	SIGNATURE

项目负责人	刘敏敏	刘敏敏
PROJECT CHIEF		

项目经理	薛磊	薛磊
PROJECT MANAGER		

专业负责人	杨胜利	杨胜利
DISCIPLINE CHIEF		

绘图	方园园	方园园
DRAW BY		

设计	方园园	方园园
DESIGNED BY		

校对	陈桂开	陈桂开
CHECKED BY		

审核	沈荣道	沈荣道
AUDITED BY		

审定	王宜标	王宜标
APPROVED BY		

会签

建筑		电气
ARCHT.		ELEC.

结构		暖通
STRUCT.		MECH.

给排水		
PLUMBING		

设计阶段	施工图	设计编号
DESIGN STAGE		PROJECT NO.

专业	电气	图号
DISCIPLINE		DRAWING NO.

版次	第一版	日期
REV.		DATE

版次	第一版	日期
REV.		DATE


变更说明
根据弱电要求，本项目的实验室插座高度、个数进行调整
本次变更除云线圈出的本次变更部分以外，均与原审查通过的设计一致。

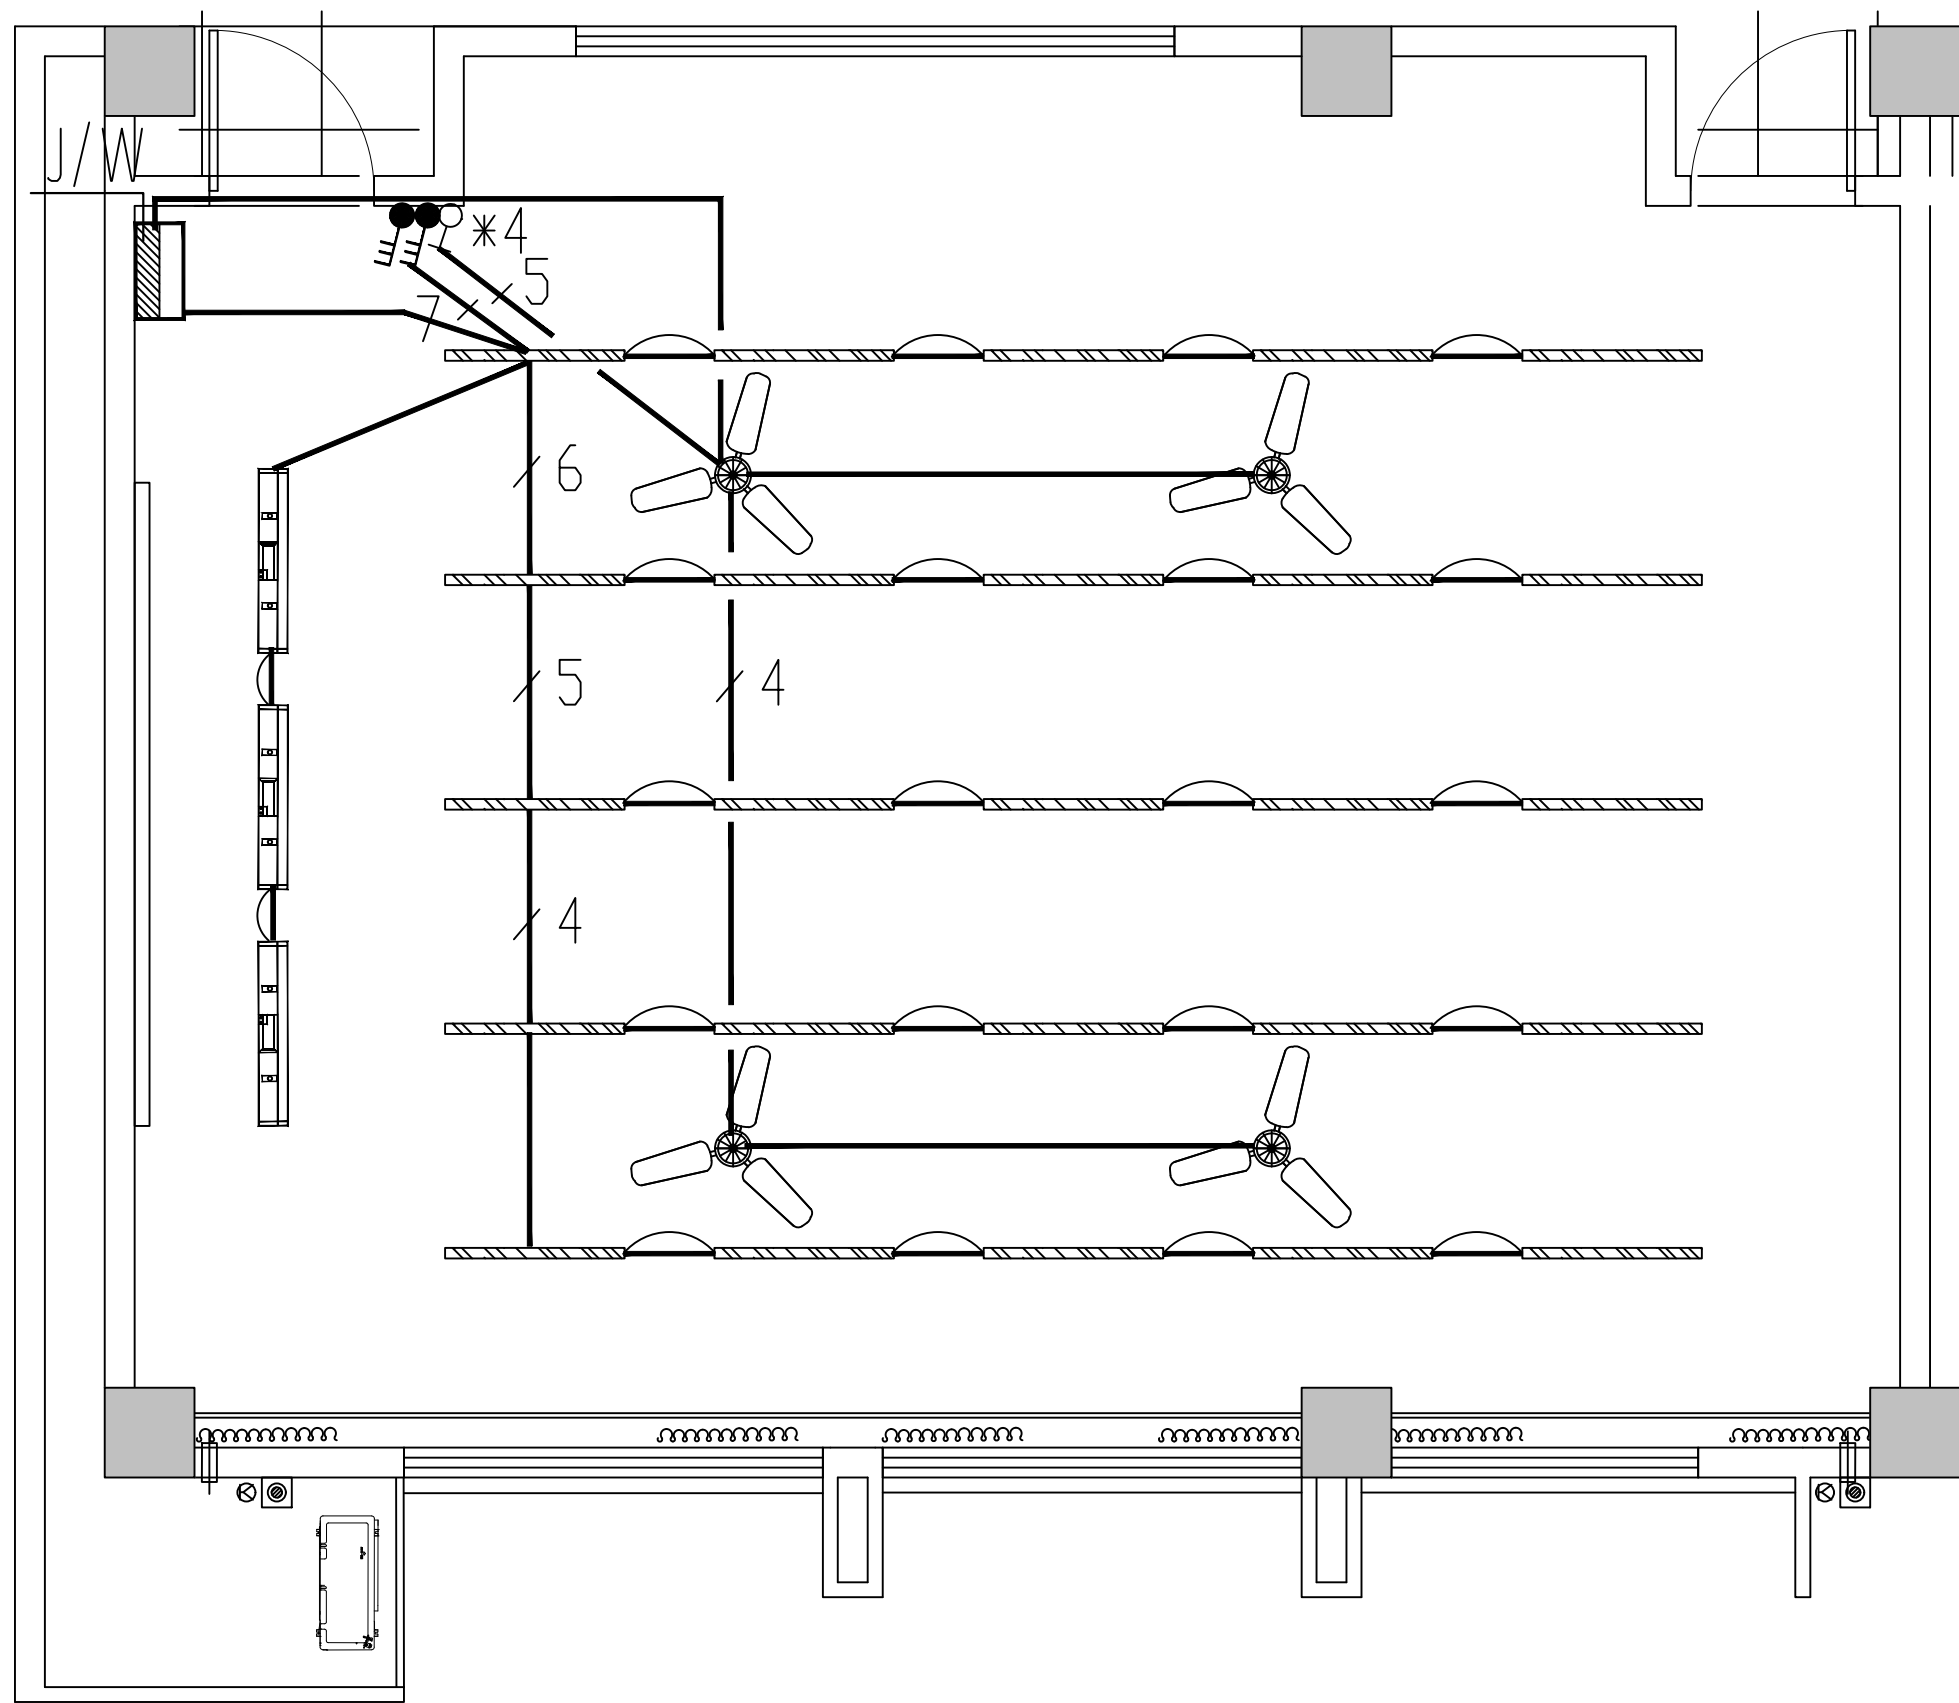

教室照明大样图 1:50

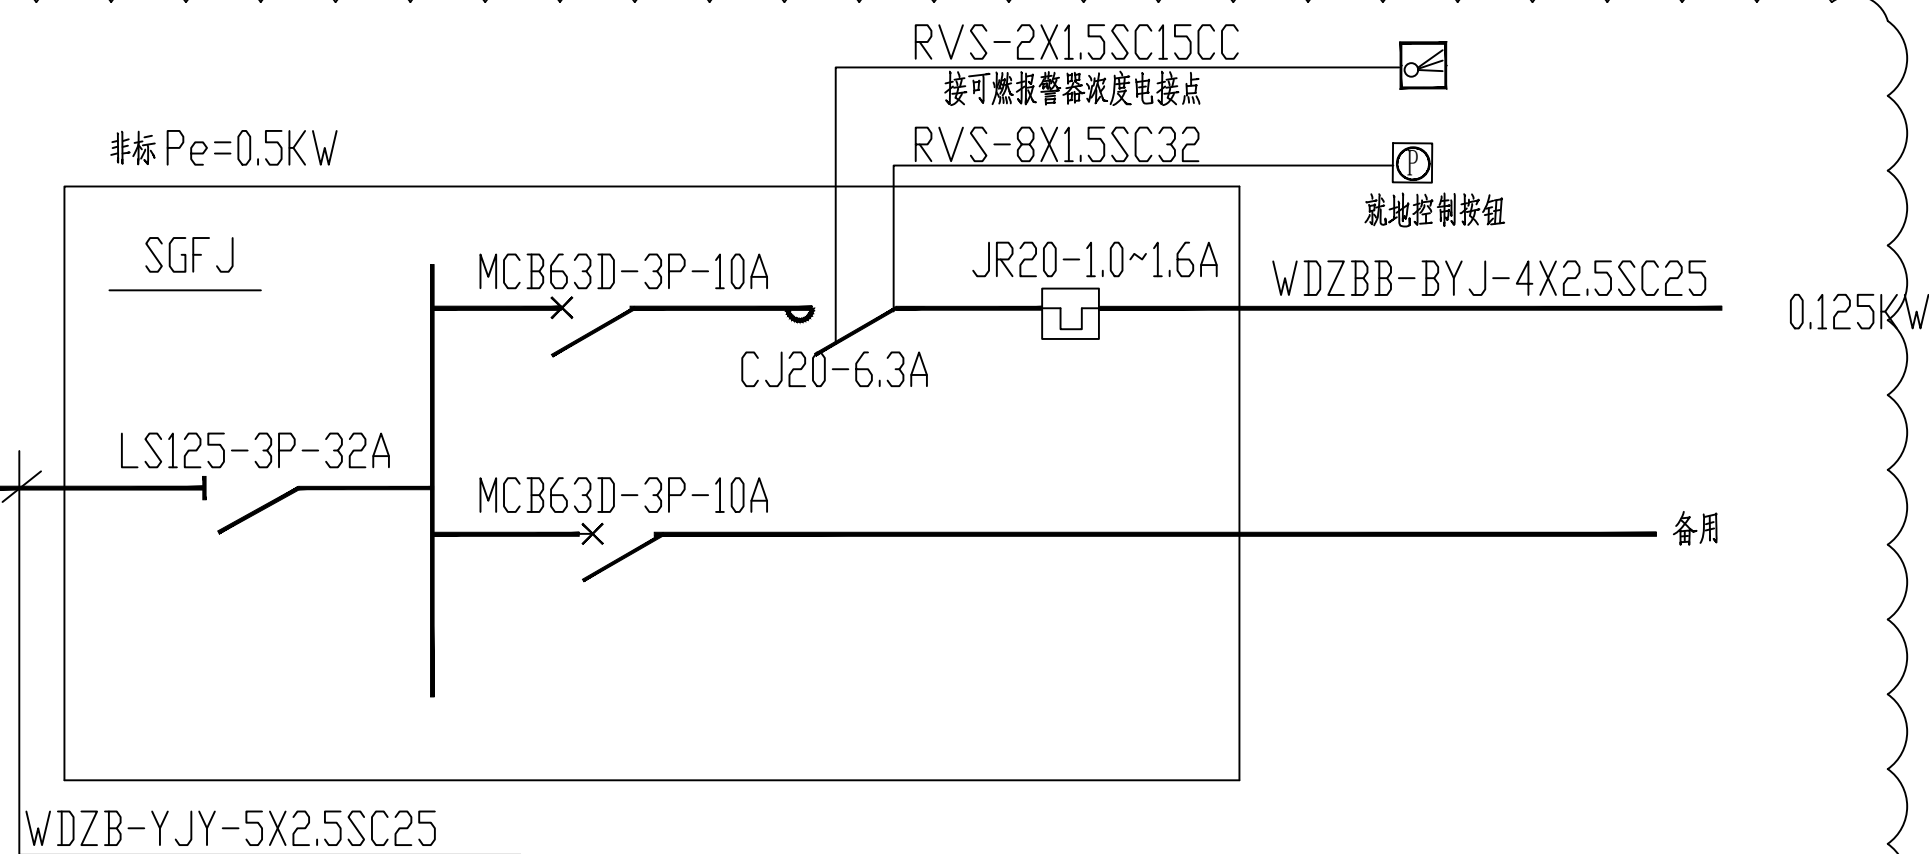


二次回路见《常用风机控制电路图》16D303-2-P91、92
排风系统导除静电接地装置做法见14D504-P131

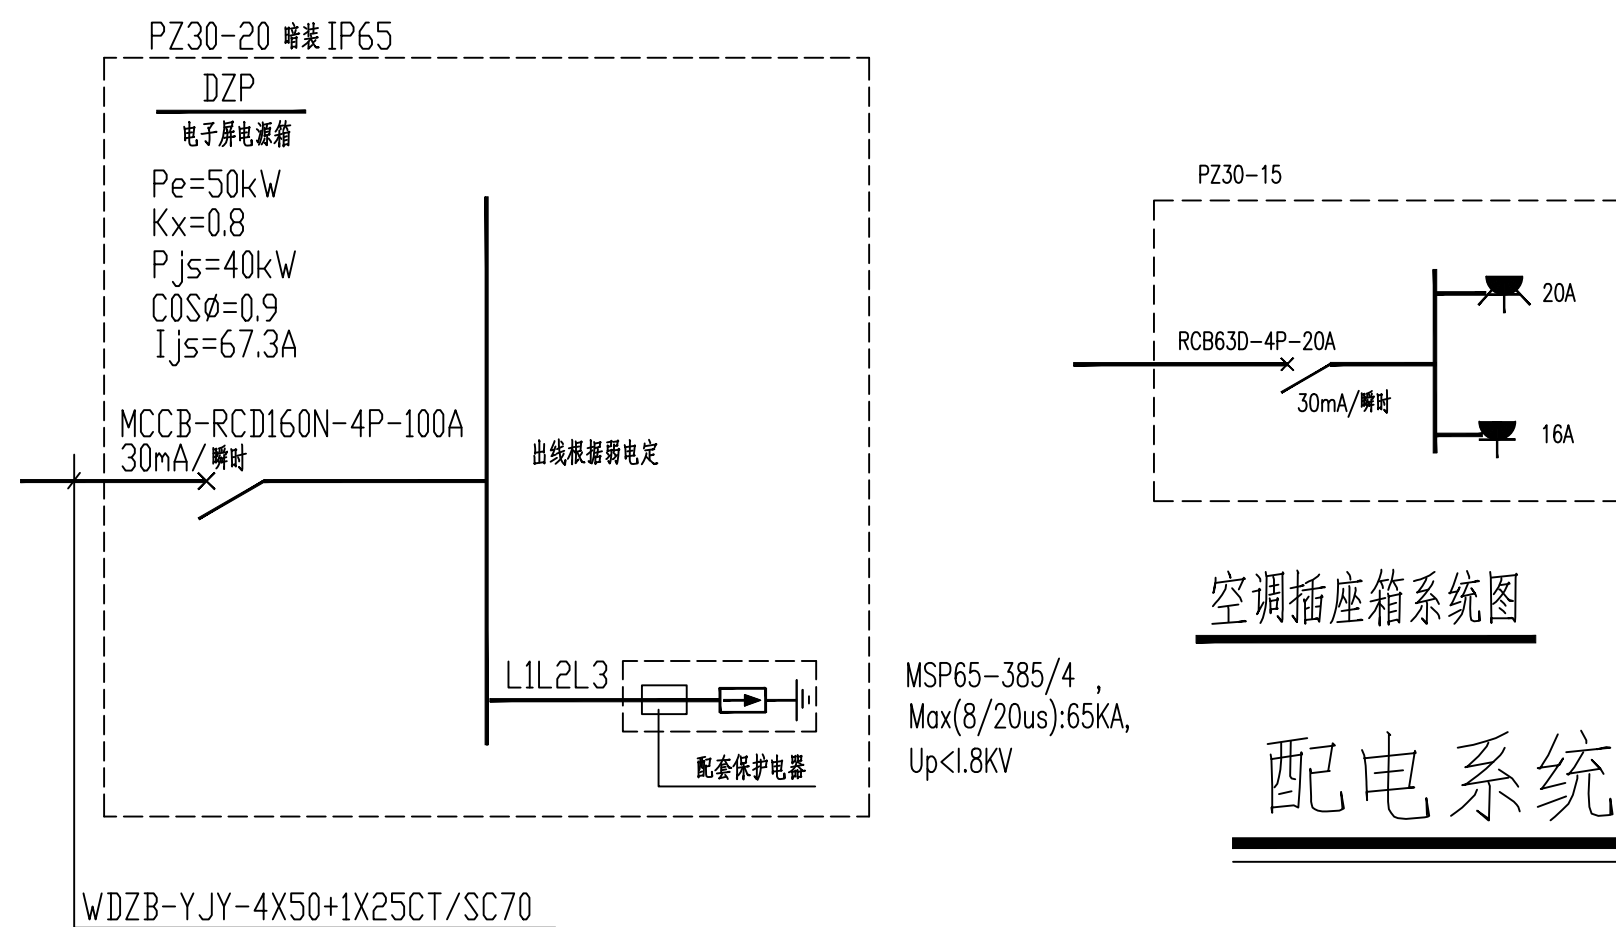


空调插座箱系统图

配电系统图

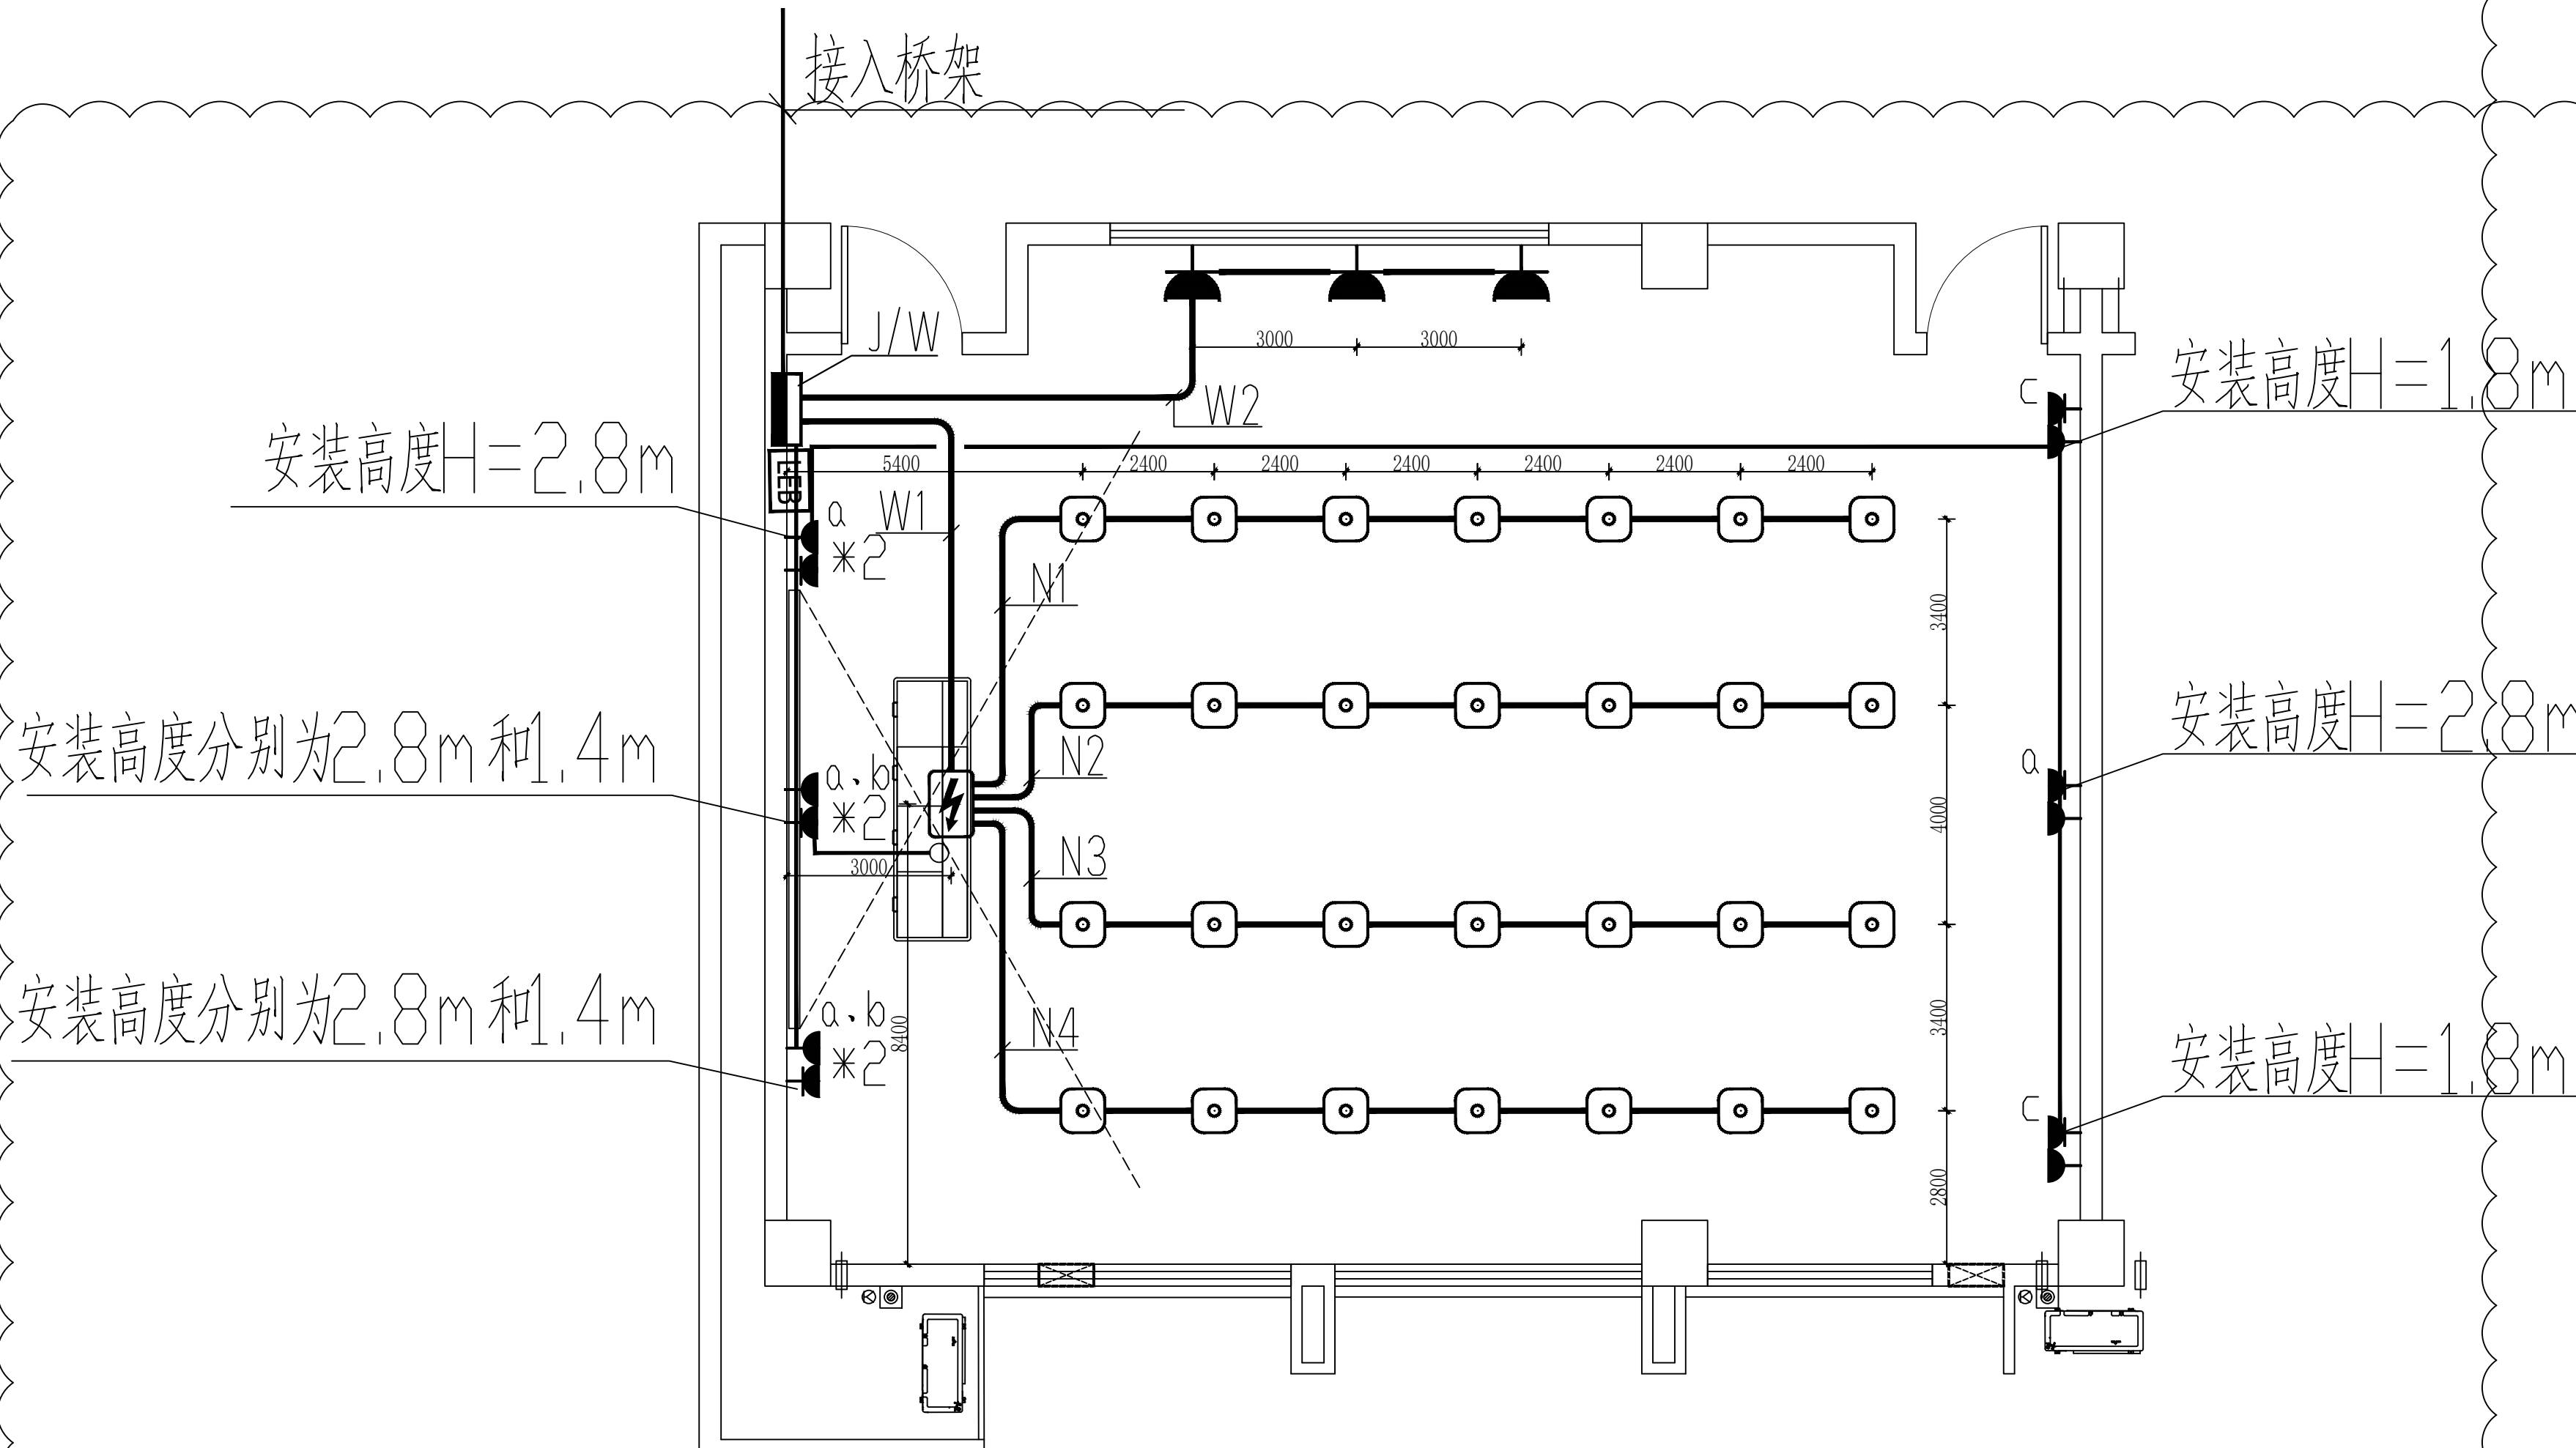

教室插座大样图 1:50

注：教师电源控制盒由专业厂家二次深化设计，出线回路直流电源线路和交流电源线路

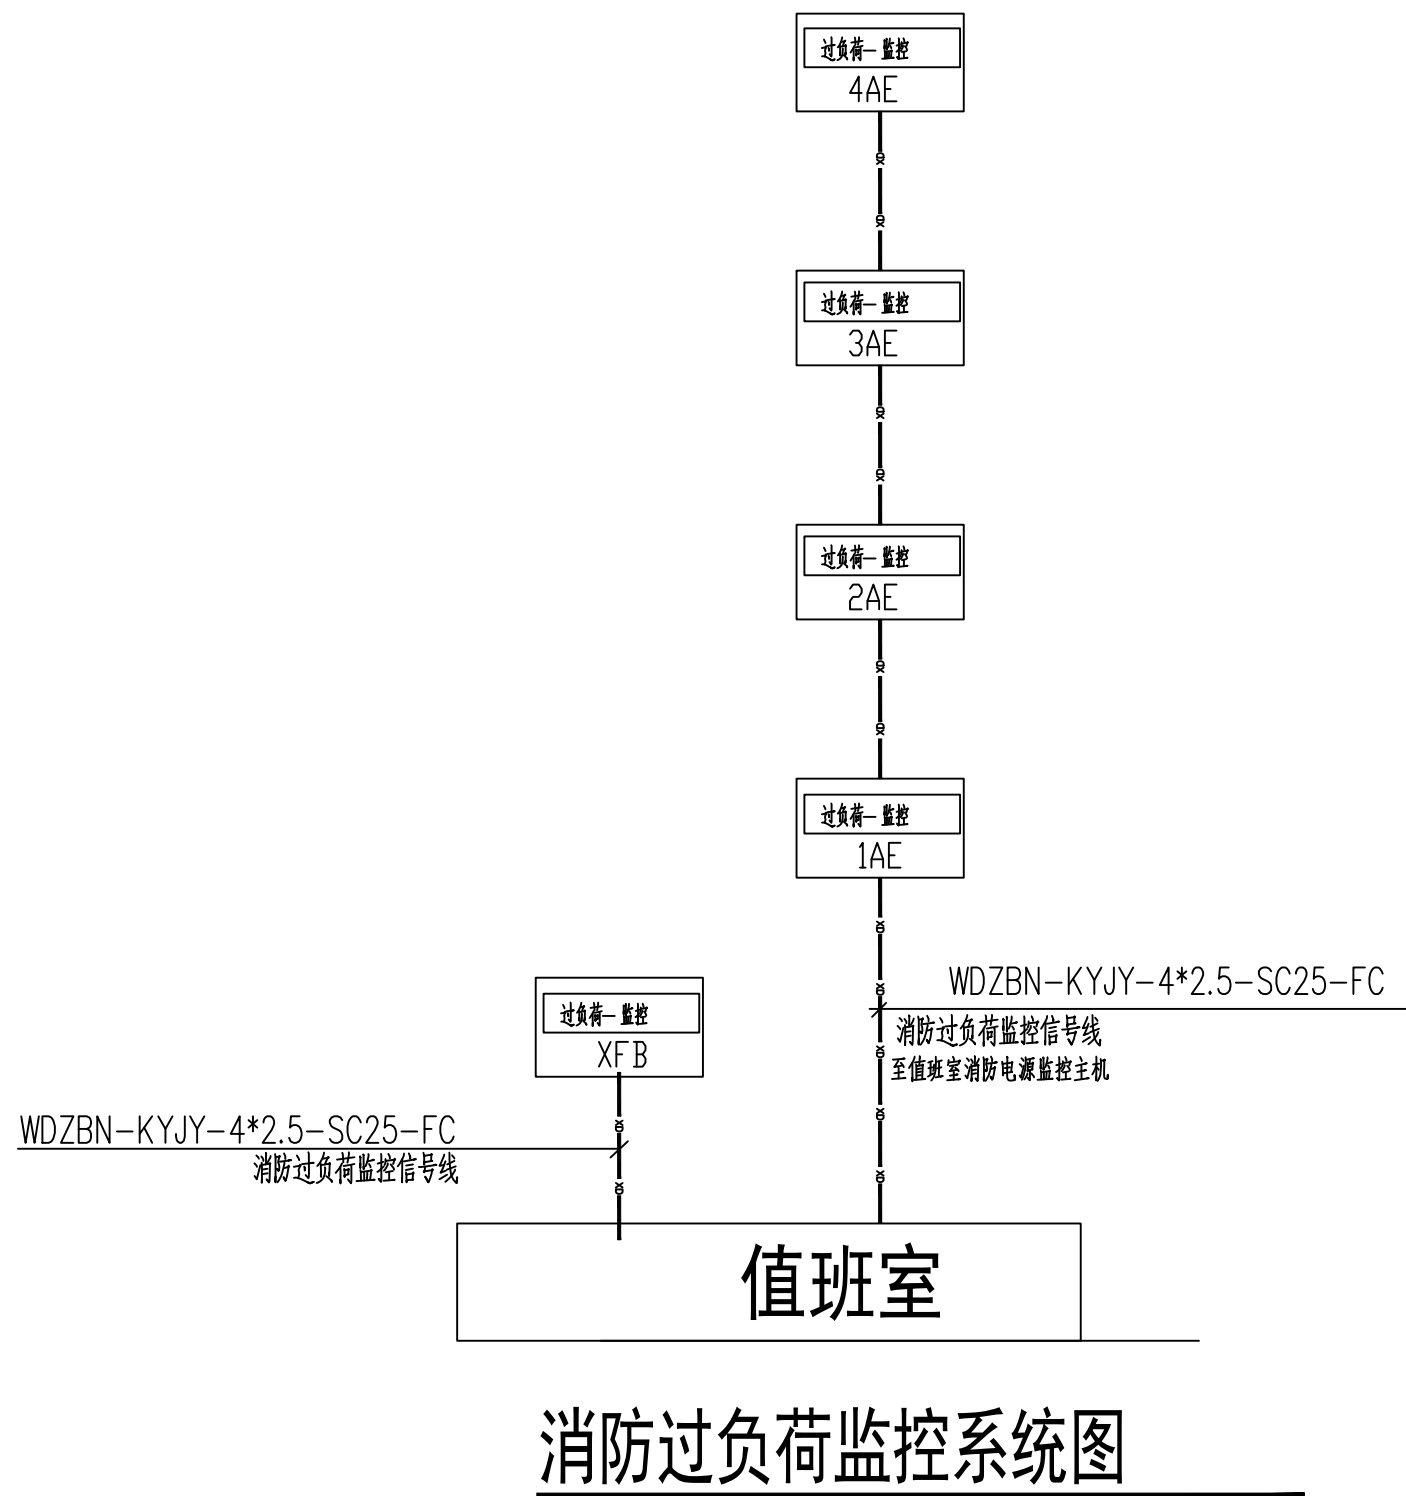

说明：
1、设计依据：《火灾自动报警系统设计规范》GB50116-2013
《消防设备电源监控系统》GB28184-2011
2、设计采用壁挂式监控器，1条总线，每条总线不超过32个监控模块。
3、系统具有监测消防设备电源的电压、工作状态，发出声光信号报警功能。
4、监控器的报警信息和故障信息应在消防控制室图形显示装置上显示。
5、系统的施工应由专业供货厂家确认后施工。
6、

过负荷 监控 过负荷信号传感器

设计单位 DESIGN
江阴市城乡规划设计院有限公司
JIANGYIN PLANNING & DESIGN INSTITUTE Co., Ltd
建筑工程设计甲级：A132014950
地址：江苏省江阴市五里路18号
邮编：214433
邮箱：jyghs@vip.163.com

合作设计单位 COOPERATIVE DESIGN

建设单位 CLIENT
江阴市山观高级中学 江阴市教育局 江阴市城市重点建设项目管理中心

工程名称 PROJECT
江阴市高中学位扩充项目（山观高中改造）

子项名称 BRANCH PROJECT
实验综合楼

图纸名称 DRAWING TITLE
教室照明大样图、教室插座大样图
配电系统图、消防过负荷监控系统图

类别	姓名	签名
项目负责人	刘敏	刘敏
项目经理	薛磊	薛磊
专业负责人	杨胜利	杨胜利
绘图	方方圆	方方圆
设计	方方圆	方方圆
校对	陈桂芳	陈桂芳
审核	沈荣道	沈荣道
审定	王宜标	王宜标


会签	
建筑	电气
结构	暖通
给排水	消防
设计阶段	施工图
设计编号	JS2025-010-1
专业	电气
图号	电施09b
版次	第一版
日期	2026.06

执业注册章 CHARTERED ARCHITECT/ENGINEER

江苏省工程勘察设计院有限公司
Jiangyin Planning & Design Institute Co., Ltd.
设计编号：A132014950 有效期至：2029年7月12日


申明 STATEMENT
本设计版权归属江阴市城乡规划设计院有限公司，对本图的任何复制或
使用均须获得本设计院书面授权。
本图未加盖本设计院出图专用章无效。
All design and copying of this print is the property of Jiangyin Planning
& Design Institute Co., Ltd.
It is invalid for any person without our written permission.

变更说明
根据弱电要求，本项目的实验室插座高度、个数进行调整，
本次变更除云线圈出的本次变更部分以外，均与原审查通过的设计一致。

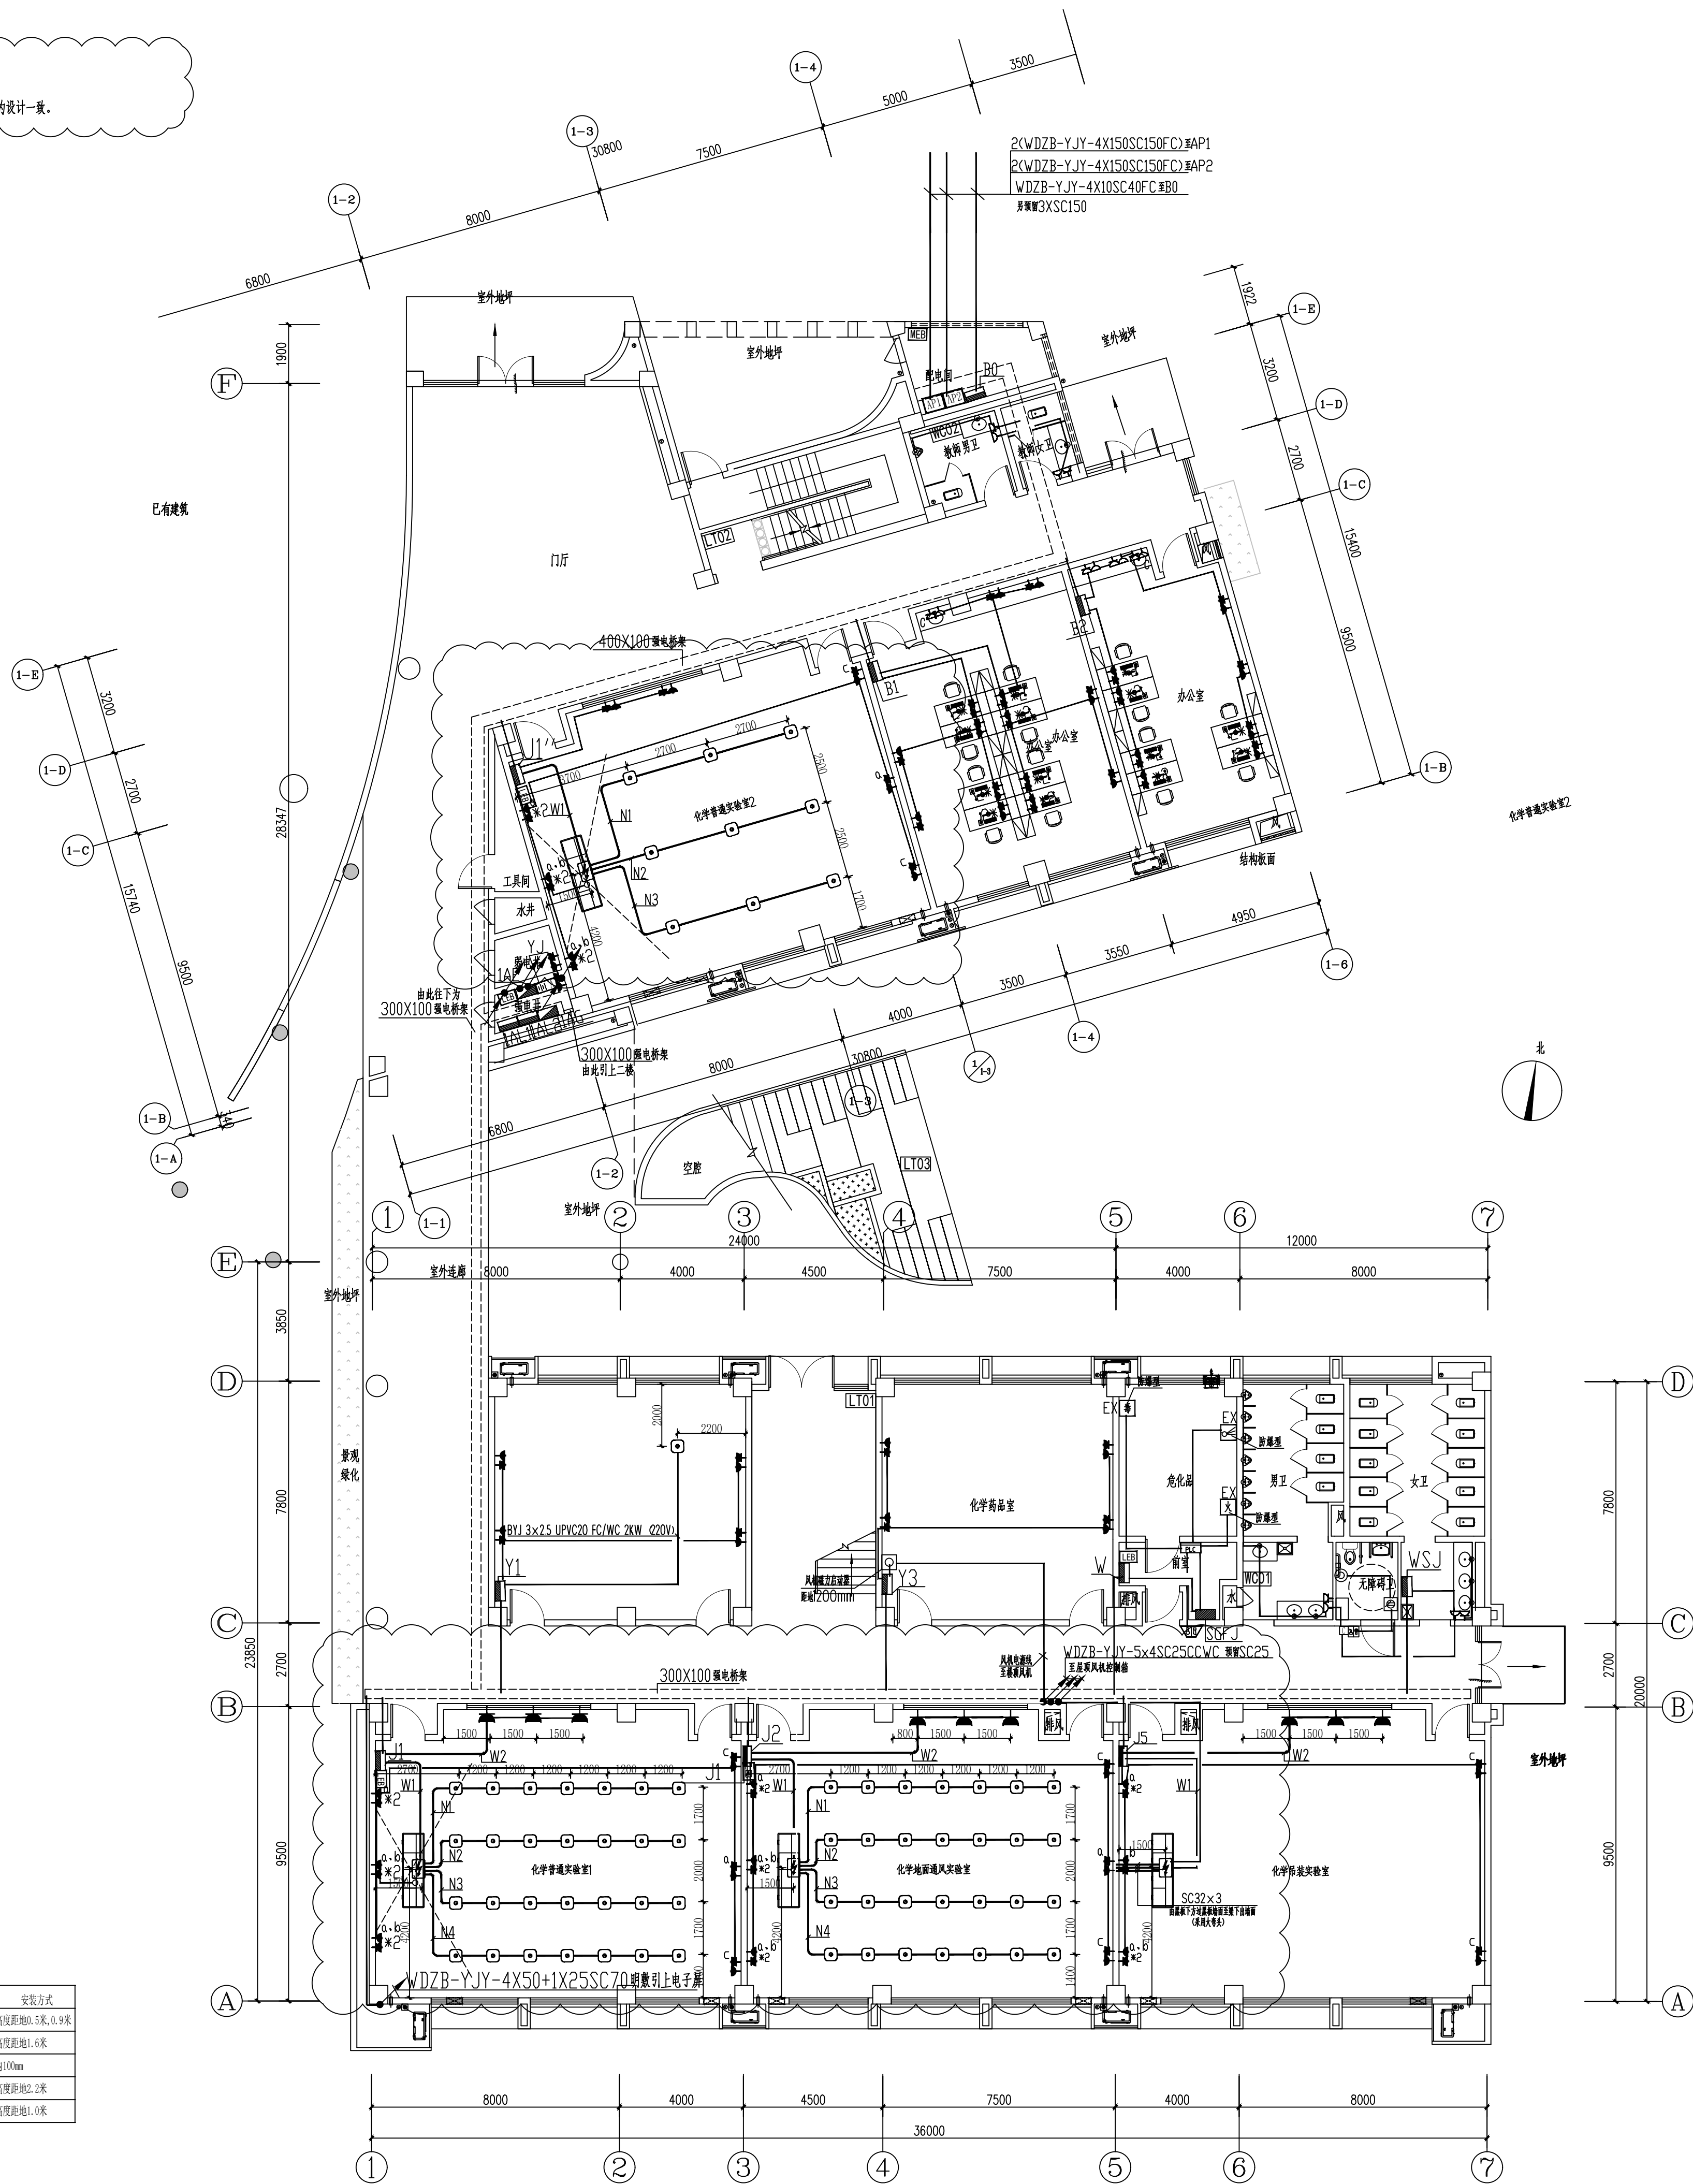


弱电系统设备材料表			
序号	图例	设备名称	安装方式
1		呼叫按钮(上下层安装)	安装高度距地0.5米,0.8米
2		复位开关	安装高度距地1.6米
3		控制器	吊顶内100mm
4		声光报警装置	安装高度距地2.2米
5		照明面开关	安装高度距地1.0米

MEB 总等电位联结示意图

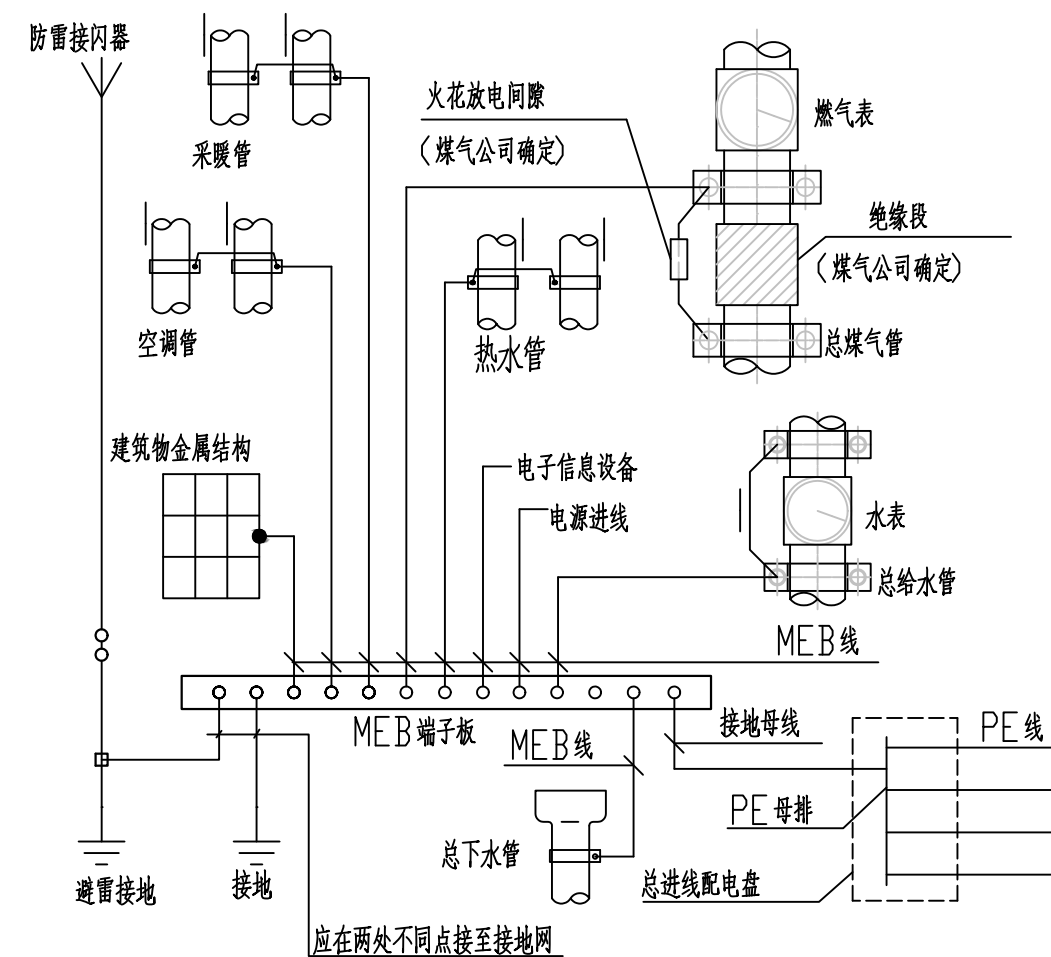

LEB 局部等电位联结示意图

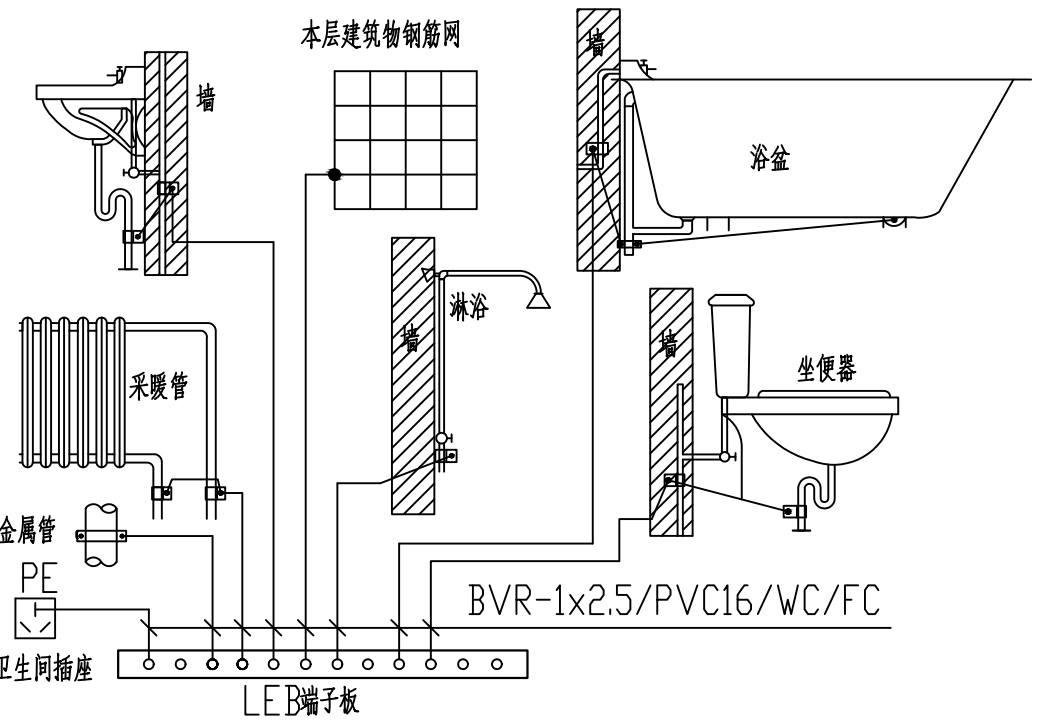

等电位大样图

一层干线、插座平面图

设计单位 DESIGN



江阴市城乡规划设计研究院有限公司

JIANGYIN PLANNING & DESIGN INSTITUTE Co., Ltd.

建筑工程设计甲级: A132014950

地址: 江苏省江阴市五里路18号

邮编: 214433

邮箱: jyjgha.jy@vip.163.com

合作设计单位 COOPERATIVE DESIGN

建设单位 CLIENT

江阴市山观高级中学 江阴市教育局 江阴市城市重点建设项目管理中心

工程名称 PROJECT

江阴市高中学位扩充项目(山观高中改造)

子项名称 BRANCH PROJECT

实验综合楼

图纸名称 DRAWING TITLE

一层干线、插座平面图

等电位大样图

类别	姓名	签名
CATEGORY	NAME	SIGNATURE
项目负责人	刘敏敏	刘敏敏
PROJECT CHIEF		
项目经理	薛磊	薛磊
PROJECT MANAGER		
专业负责人	杨胜利	杨胜利
DISCIPLINE CHIEF		
绘图	方方圆	方方圆
DRAWN BY		
设计	方方圆	方方圆
DESIGNED BY		
校对	陈桂开	陈桂开
CHECKED BY		
审核	沈荣道	沈荣道
AUDITED BY		
审定	王宜标	王宜标
APPROVED BY		

会签

建筑

电气

暖通

给排水

设计阶段

施工图

设计编号

JS2025-010-1

专业

电气

图号

电施11b

版次

第一版

日期

2026.06

执业注册章

CHARTERED ARCHITECT/ENGINEER

出图专用章

江苏省工程勘察设计出图专用章

江阴市城乡规划设计研究院有限公司

资质等级: 甲级(城乡规划) 专业: 城乡规划

证书编号: A132014950 有效期至: 2029年7月12日

申明

本设计的所有权归江阴市城乡规划设计研究院有限公司, 对本图的任何复制或


使用均须获得本设计院书面授权。

本图未加盖本设计院出图专用章无效。

All design and copying of this print is the property of Jiangyin Planning & Design Institute Co., Ltd.

It is invalid for any person without our written permission.

根据弱电要求,本项目的实验室插座高度、个数进行调整,
本次变更除云线圈出的本次变更部分以外,均与原审查通过的设计一致。

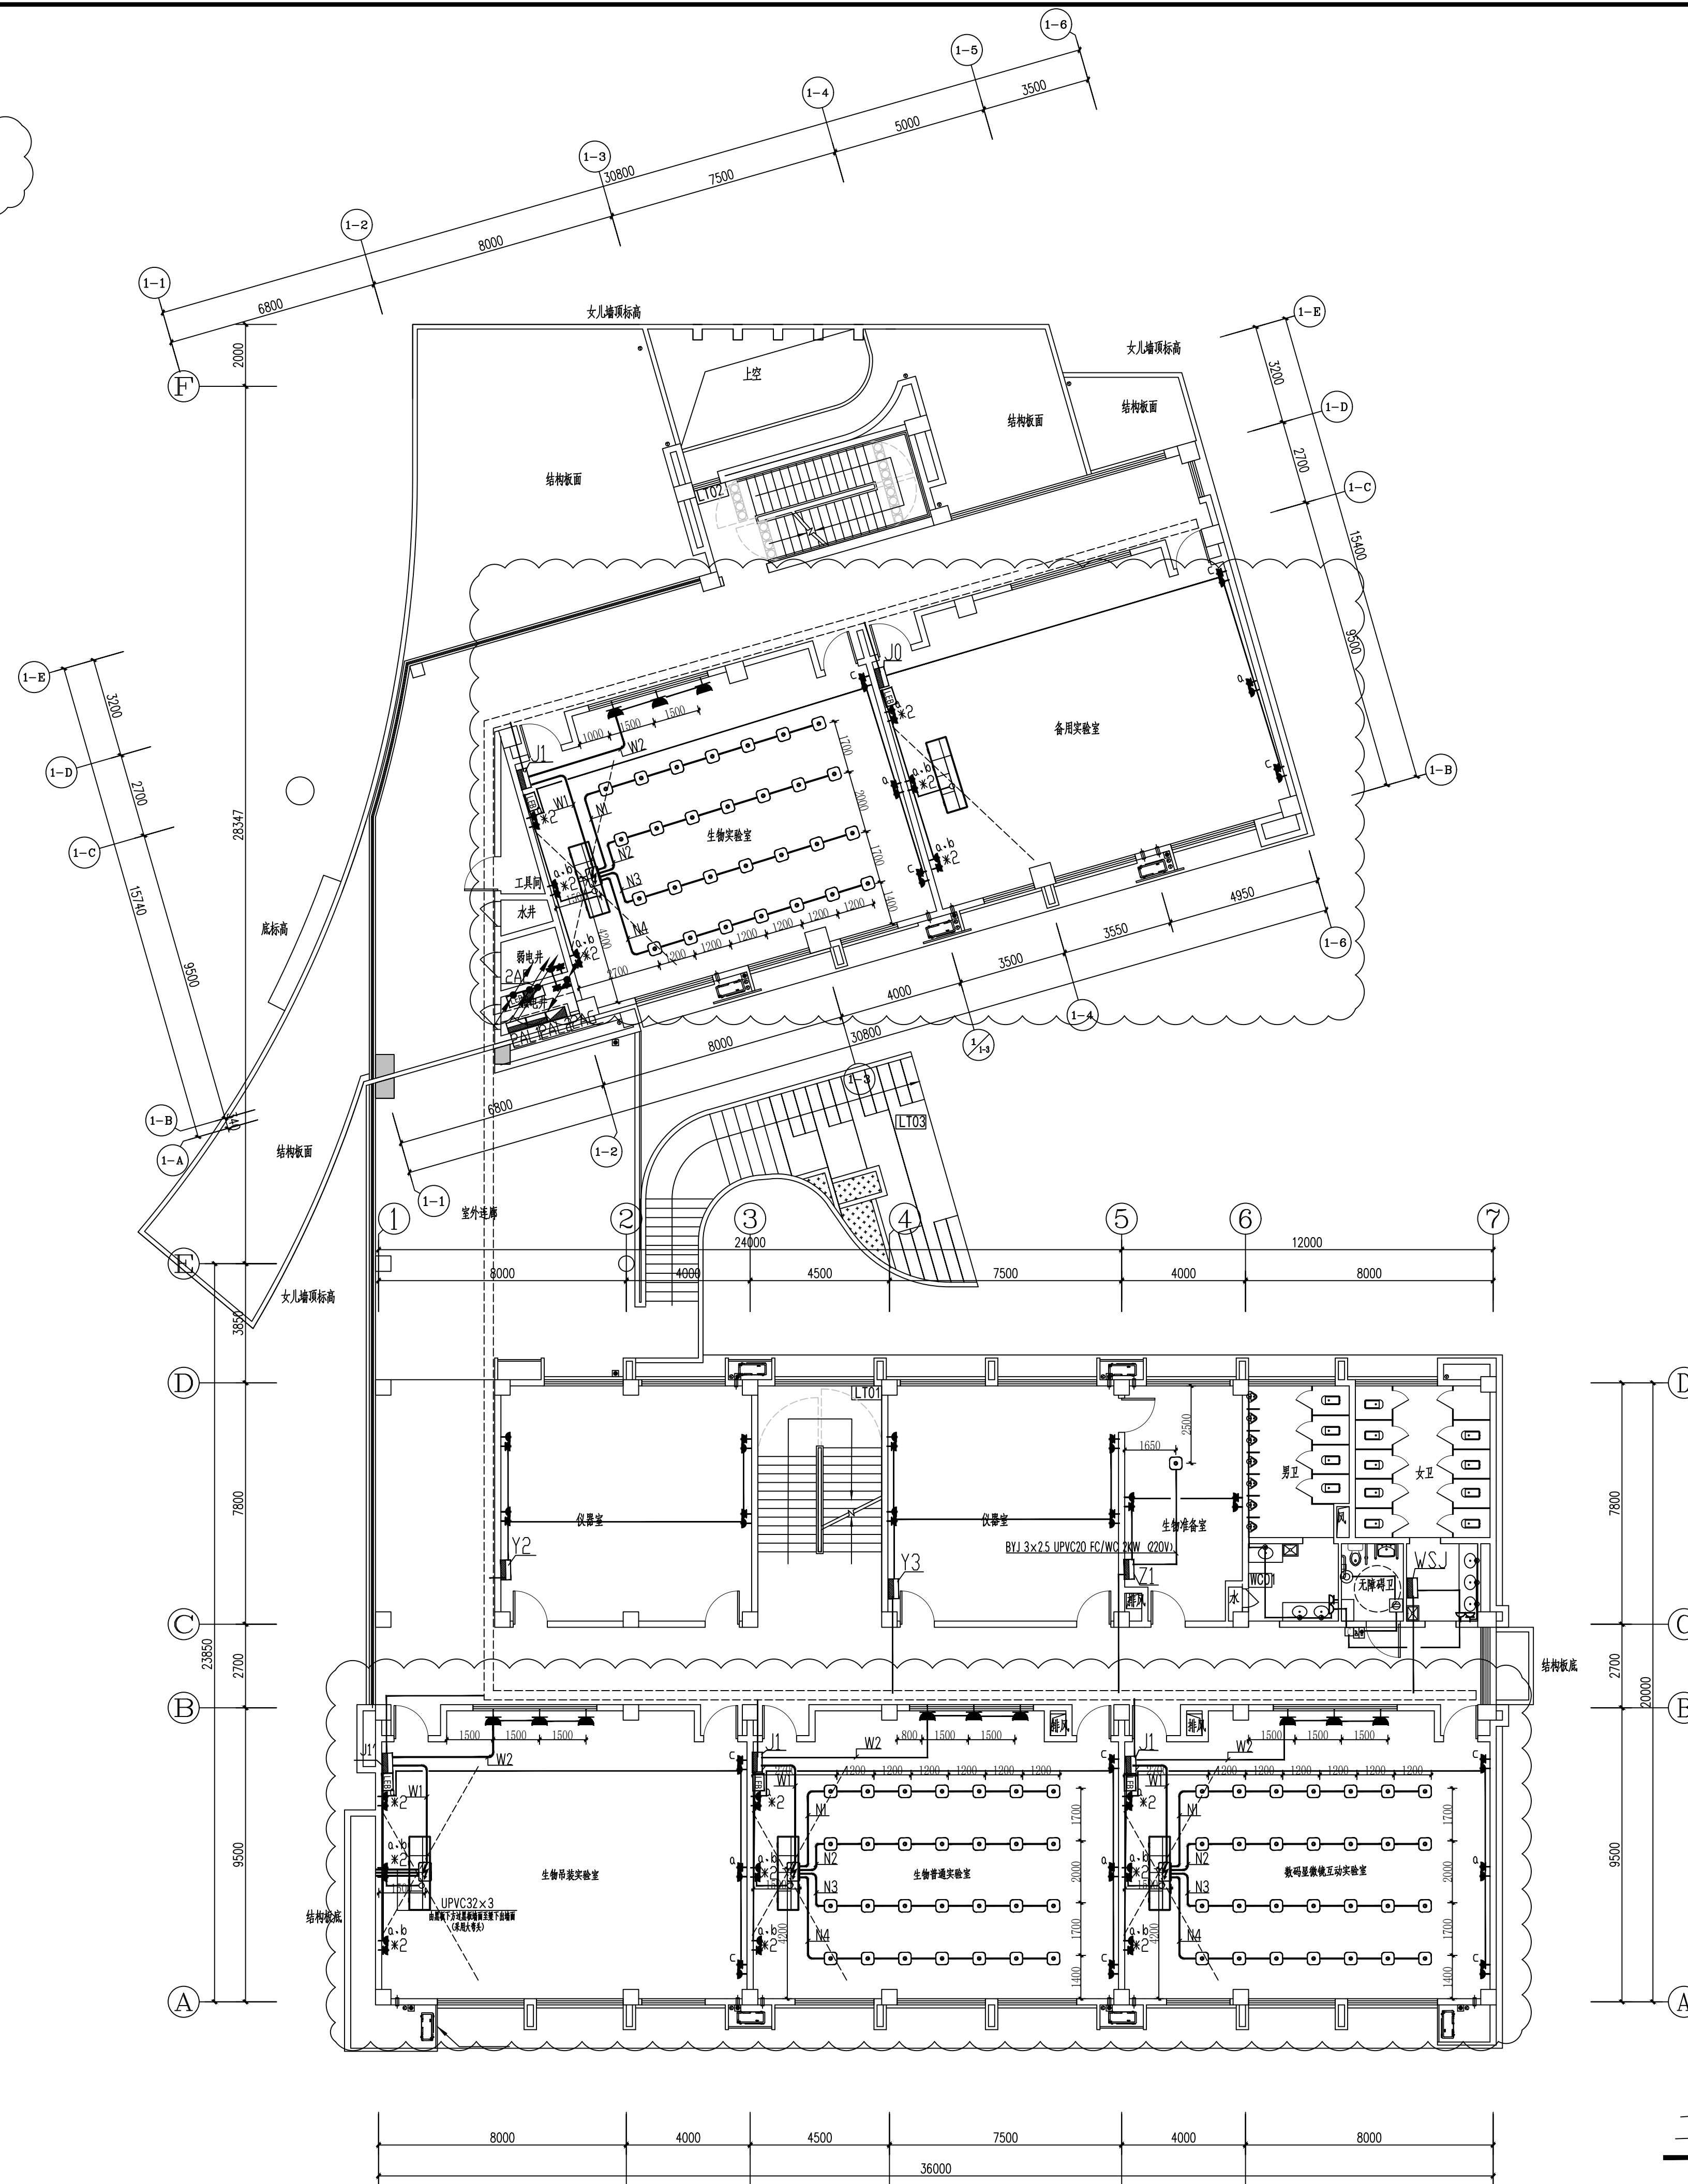

序号	图例	设备名称	安装方式
1		呼叫按钮(上下层安装)	安装高度距地0.5米、0.9米
2		复位开关	安装高度距地1.6米
3		控制器	吊顶内100mm
4		声光报警装置	安装高度距地2.2米
5		照明面板开关	安装高度距地1.0米

二层干线、插座平面图 1:125

江阴市城乡规划设计院有限公司
JIANGYIN PLANNING & DESIGN INSTITUTE Co., Ltd
建筑工程设计甲级: A132014950
地址: 江苏省江阴市五星路18号
邮编: 214433
邮箱: jyghs@vip.163.com

建设单位	CLIENT
江阴市山观高级中学 江阴市教育局 江阴市城市重点建设项目管理中心	

工程名称	PROJECT
江阴市高中学位扩充项目（山观高中改造）	

子项名称	BRANCH PROJECT
实验综合楼	

图纸名称	DRAWING TITLE
二层干线、插座平面图	

类 别	姓 名	签 名
CATEGORY	NAME	SIGNATURE
项目负责人 PROJECT CHIEF	刘毓敏	刘毓敏
项目经理 PROJECT MANAGER	薛磊	薛磊
专业负责人 SPECIALIST CHIEF	陈胜利	陈胜利
绘 图 DRAW BY	方方圆	方方圆
设 计 DESIGNED BY	方方圆	方方圆
校 对 CHECKED BY	陈桂开	陈桂开
审 核 AUDITED BY	沈荣通	沈荣通
审 定 APPROVED BY	王宜标	王宜标

会 签			
CHECK/REVISION			
建 筑		电 气	
ARCHT.		ELEC.	
结 构		暖 通	
STRUCT.		HEATING	
给 排 水			
PLUMBING			
设计阶段	施工图	设计编号	JS2025-010-1
DESIGN STAGE	CONSTRUCTION	PROJECT NO.	
专 业	电 气	图 号	电施18b
SPECIALTY	ELECTRIC	DRAWING NO.	
版 次	第一版	日 期	2026.06
EDITION	1st	DATE	

执业注册章 CHARTERED ARCHITECT/ENGINEER

出图专用章
江苏省工程勘察设计出图专用章

江阴市城乡规划设计院有限公司
资质等级范围:市政行业(道路工程)专业甲级;
建筑行业(建筑工程)甲级;风景园林工程
专项甲级。

资质证书编号 A132014950 有效期至 2029 年 7 月12日


申明 STATEMENT

本设计的知识产权属江阴市城乡规划设计院有限公司。对本图的任何复制或
使用均需获得本设计院书面授权。



本图未加盖本设计院出图专用章无效。

All design and copying of this print in the property of Jianglin Planning
& Design Institute Co., Ltd.

It is invalid in any purpose without our written permission.

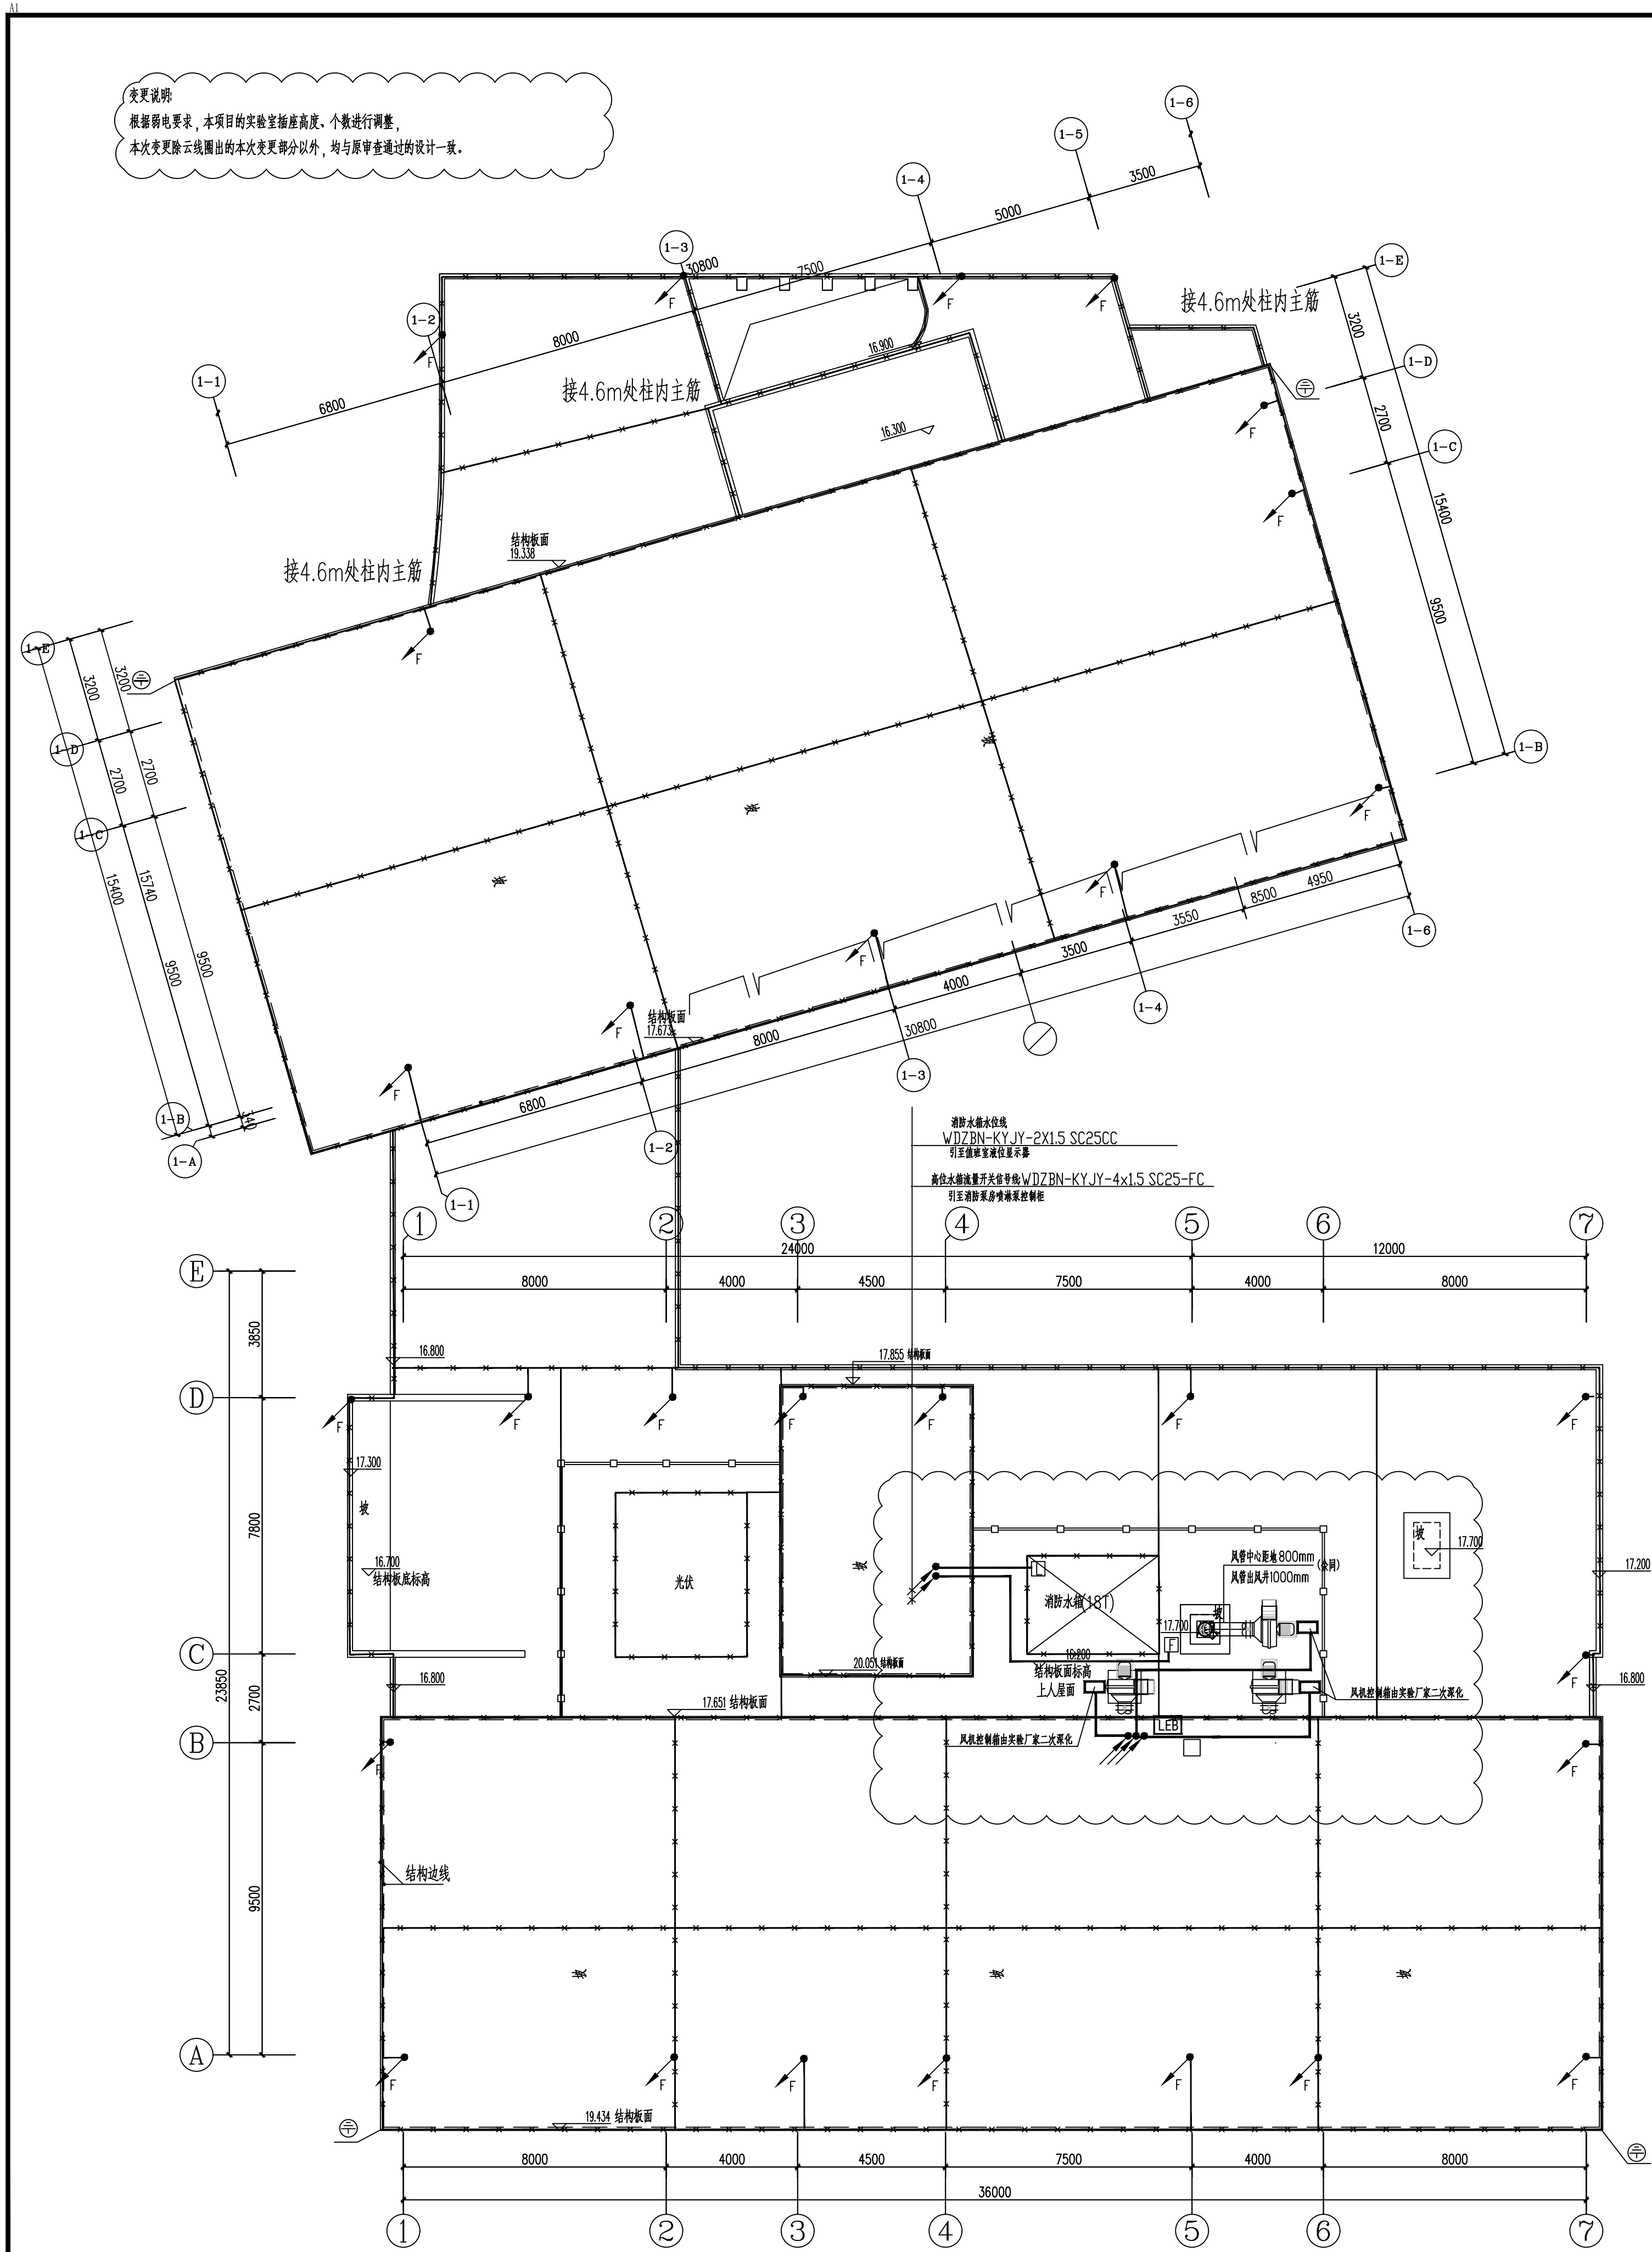

- 说明:
- 本工程防雷等级为二类(预计雷击次数 $N=0.078$ 次/a) 接地电阻小于1欧姆。
 - 接地板作法:本工程利用基础底板下层两根主筋可靠焊接形成闭合形状的水平接地体 如无可利用基础底板下层两根主筋时采用40X4热镀锌扁铁敷设于基础内。 具体详见接地平面图。
 - 本工程利用结构柱内两根主筋(大于 $\phi 16$)通长焊接引下作为引下线。 防雷引下线符号为 。引下线间距不大于18M。所有外墙引下线在室外 地面下1M处引出一根40X4不锈钢扁钢伸出室外,距外墙的距离不小于1M。
 - 本工程画⊙处防雷引下线距地0.5米处作防雷测试点, 防雷测试点具体作法见国标图集14D504《接地装置安装》
 - 本工程所有明敷于屋顶的接闪带采用 $\phi 10$ 热镀锌圆钢,支持卡子相距1M安装, 接闪带安装高度150MM。暗敷于屋面内的接闪带采用40米4热镀锌扁钢 敷设于屋顶板面找平层。所有凸出屋面的金属构件均与接闪带相联, 进出建筑物的所有金属管道及电缆金属外皮均与接地装置相联 接闪带网格不大于10MX10M或12MX8M。
 - 施工时应注意:作为引下线之对角主钢筋(2根以上)的连接及其与接地底板 接地网钢筋(2根以上)的交接处均应可靠焊接。钢筋的焊接长度应大于钢筋 直径的六倍。所有焊接点均涂沥青防腐。
 - 构件内有箍筋连接的钢筋或成网状的钢筋,其箍筋与钢筋、钢筋与钢筋应采用土建施工 的绑扎法、螺丝、对焊或搭接连接。单根钢筋、圆钢或外引预埋连接板、 线与构件内钢筋应焊接或采用螺栓紧固的卡夹器连接。构件之间必须连接成电气通路。
 - 外墙上所有结构柱均作为自然引下线,并将结构柱内主筋2根以上作可靠电气联结。
 - 在建筑物的地面层处,下列物体应与防雷装置做防雷等电位连接:
1) 建筑物金属体; 2) 金属装置 3) 建筑物内系统 4) 进出建筑物的金属管线
 - 其它未明作法参照国标图集15D503《利用建筑物金属体做防雷及接地装置安装》 及国标图集4D504《接地装置安装》

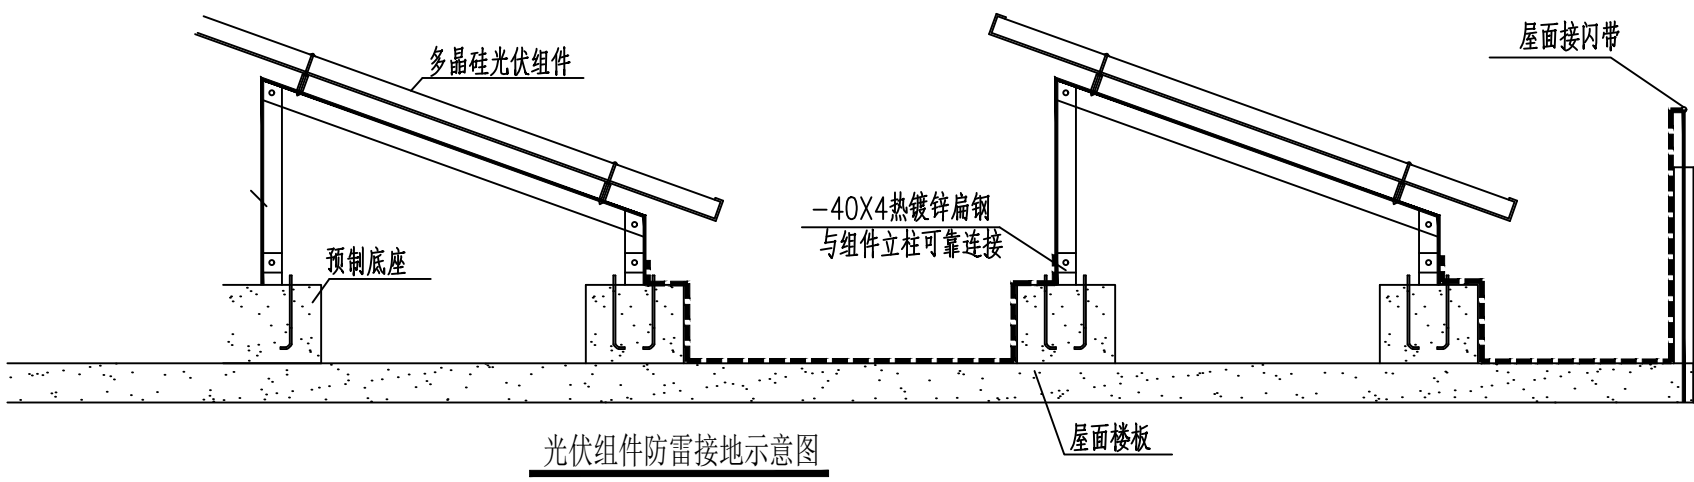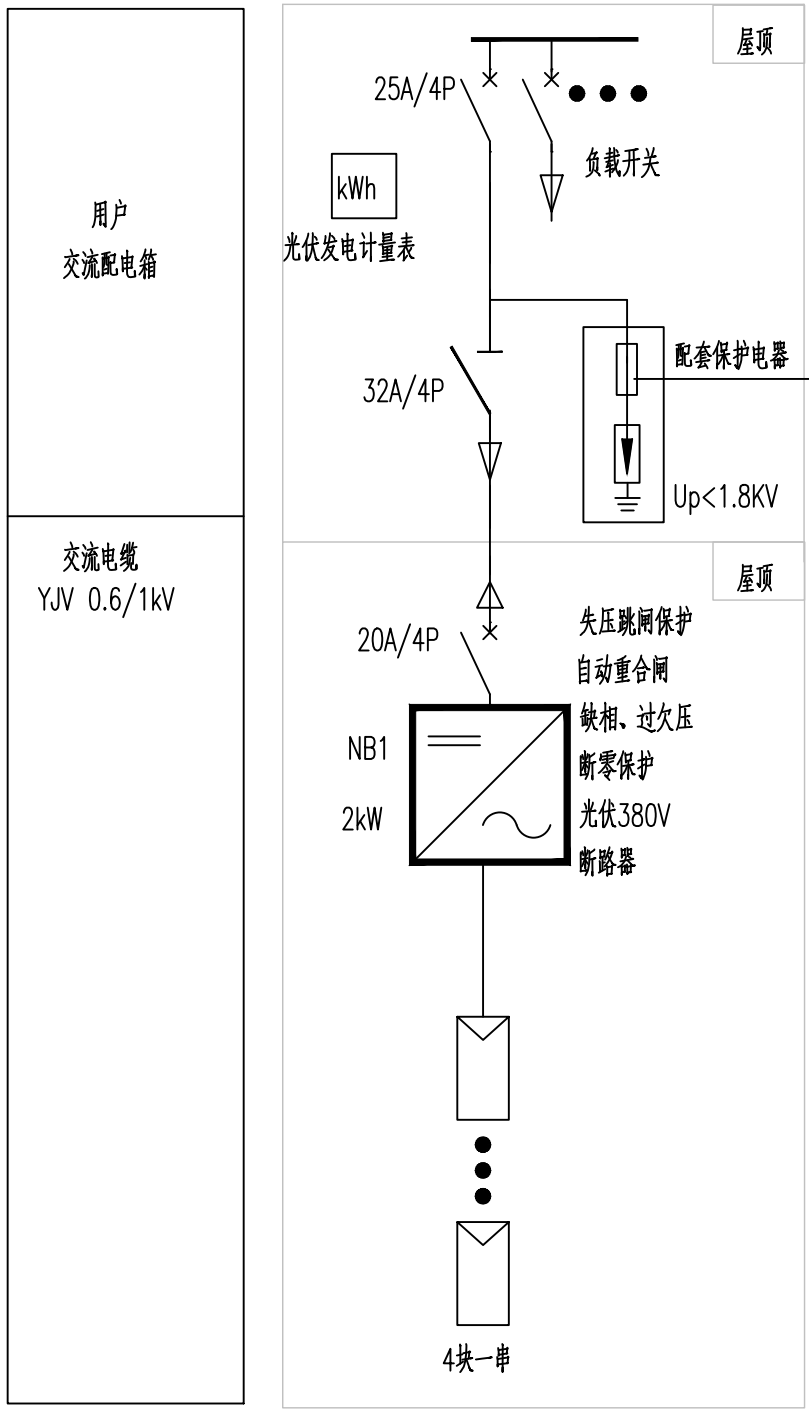

顶层防雷平面图 1:125

设计单位
DESIGN

江阴市城乡规划设计院有限公司
JIANGYIN PLANNING & DESIGN INSTITUTE Co., Ltd.
建筑工程设计甲级: A132014950
地址: 江苏省江阴市五里路18号
邮编: 214433
邮箱: jyjghs@vip.163.com

合作设计单位
COOPERATIVE DESIGN

建设单位
CLIENT
江阴市山观高级中学 江阴市教育局 江阴市城市重点建设项目管理中心

工程名称
PROJECT
江阴市高中学位扩充项目(山观高中改造)

子项名称
BRANCH PROJECT
实验综合楼

图纸名称
DRAWING TITLE
顶层防雷平面图

类别	姓名	签名
CATEGORY	NAME	SIGNATURE
项目负责人	刘敏	刘敏
PROJECT CHIEF		
项目经理	薛磊	薛磊
PROJECT MANAGER		
专业负责人	杨胜利	杨胜利
DISCIPLINE CHIEF		
绘图	方方圆	方方圆
DRAWN BY		
设计	方方圆	方方圆
DESIGNED BY		
校对	陈桂开	陈桂开
CHECKED BY		
审核	沈荣道	沈荣道
AUDITED BY		
审定	王宜标	王宜标
APPROVED BY		

会签	会签
COUNTERSIGN	
建筑	电气
ARCHT.	ELC.
结构	暖通
STRUCT.	MECH.
给排水	
PLUMBING	
设计阶段	施工图
DESIGN STAGE	
设计编号	JS2025-010-1
PROJECT NO.	
专业	电气
DISCIPLINE	
图号	电施23a
DRAWING NO.	
版次	第一版
DATE	2026.06


执业注册章
CHARTERED ARCHITECT/ENGINEER

出图专用章
江苏省工程勘察设计出图专用章
江阴市城乡规划设计院有限公司
经营范围:市政行业(道路工程)专业甲级;
建筑行业(建筑工程)甲级;风景园林工程
专项甲级。

资质证书编号: A132014950 有效期至: 2029年7月12日

申明
STATEMENT
本设计版权归江阴市城乡规划设计院有限公司,对本图的任何复制或
使用均须获得本设计院书面授权。
本图未加盖本设计院出图专用章无效。
All design and copying of this print is the property of Jiangyin Planning
& Design Institute Co., Ltd.
It is invalid for any purpose without our written permission.

变更说明
根据弱电要求，本项目的实验室插座高度、个数进行调整，
本次变更除云线圈出的本次变更部分以外，均与原审查通过的设计一致。

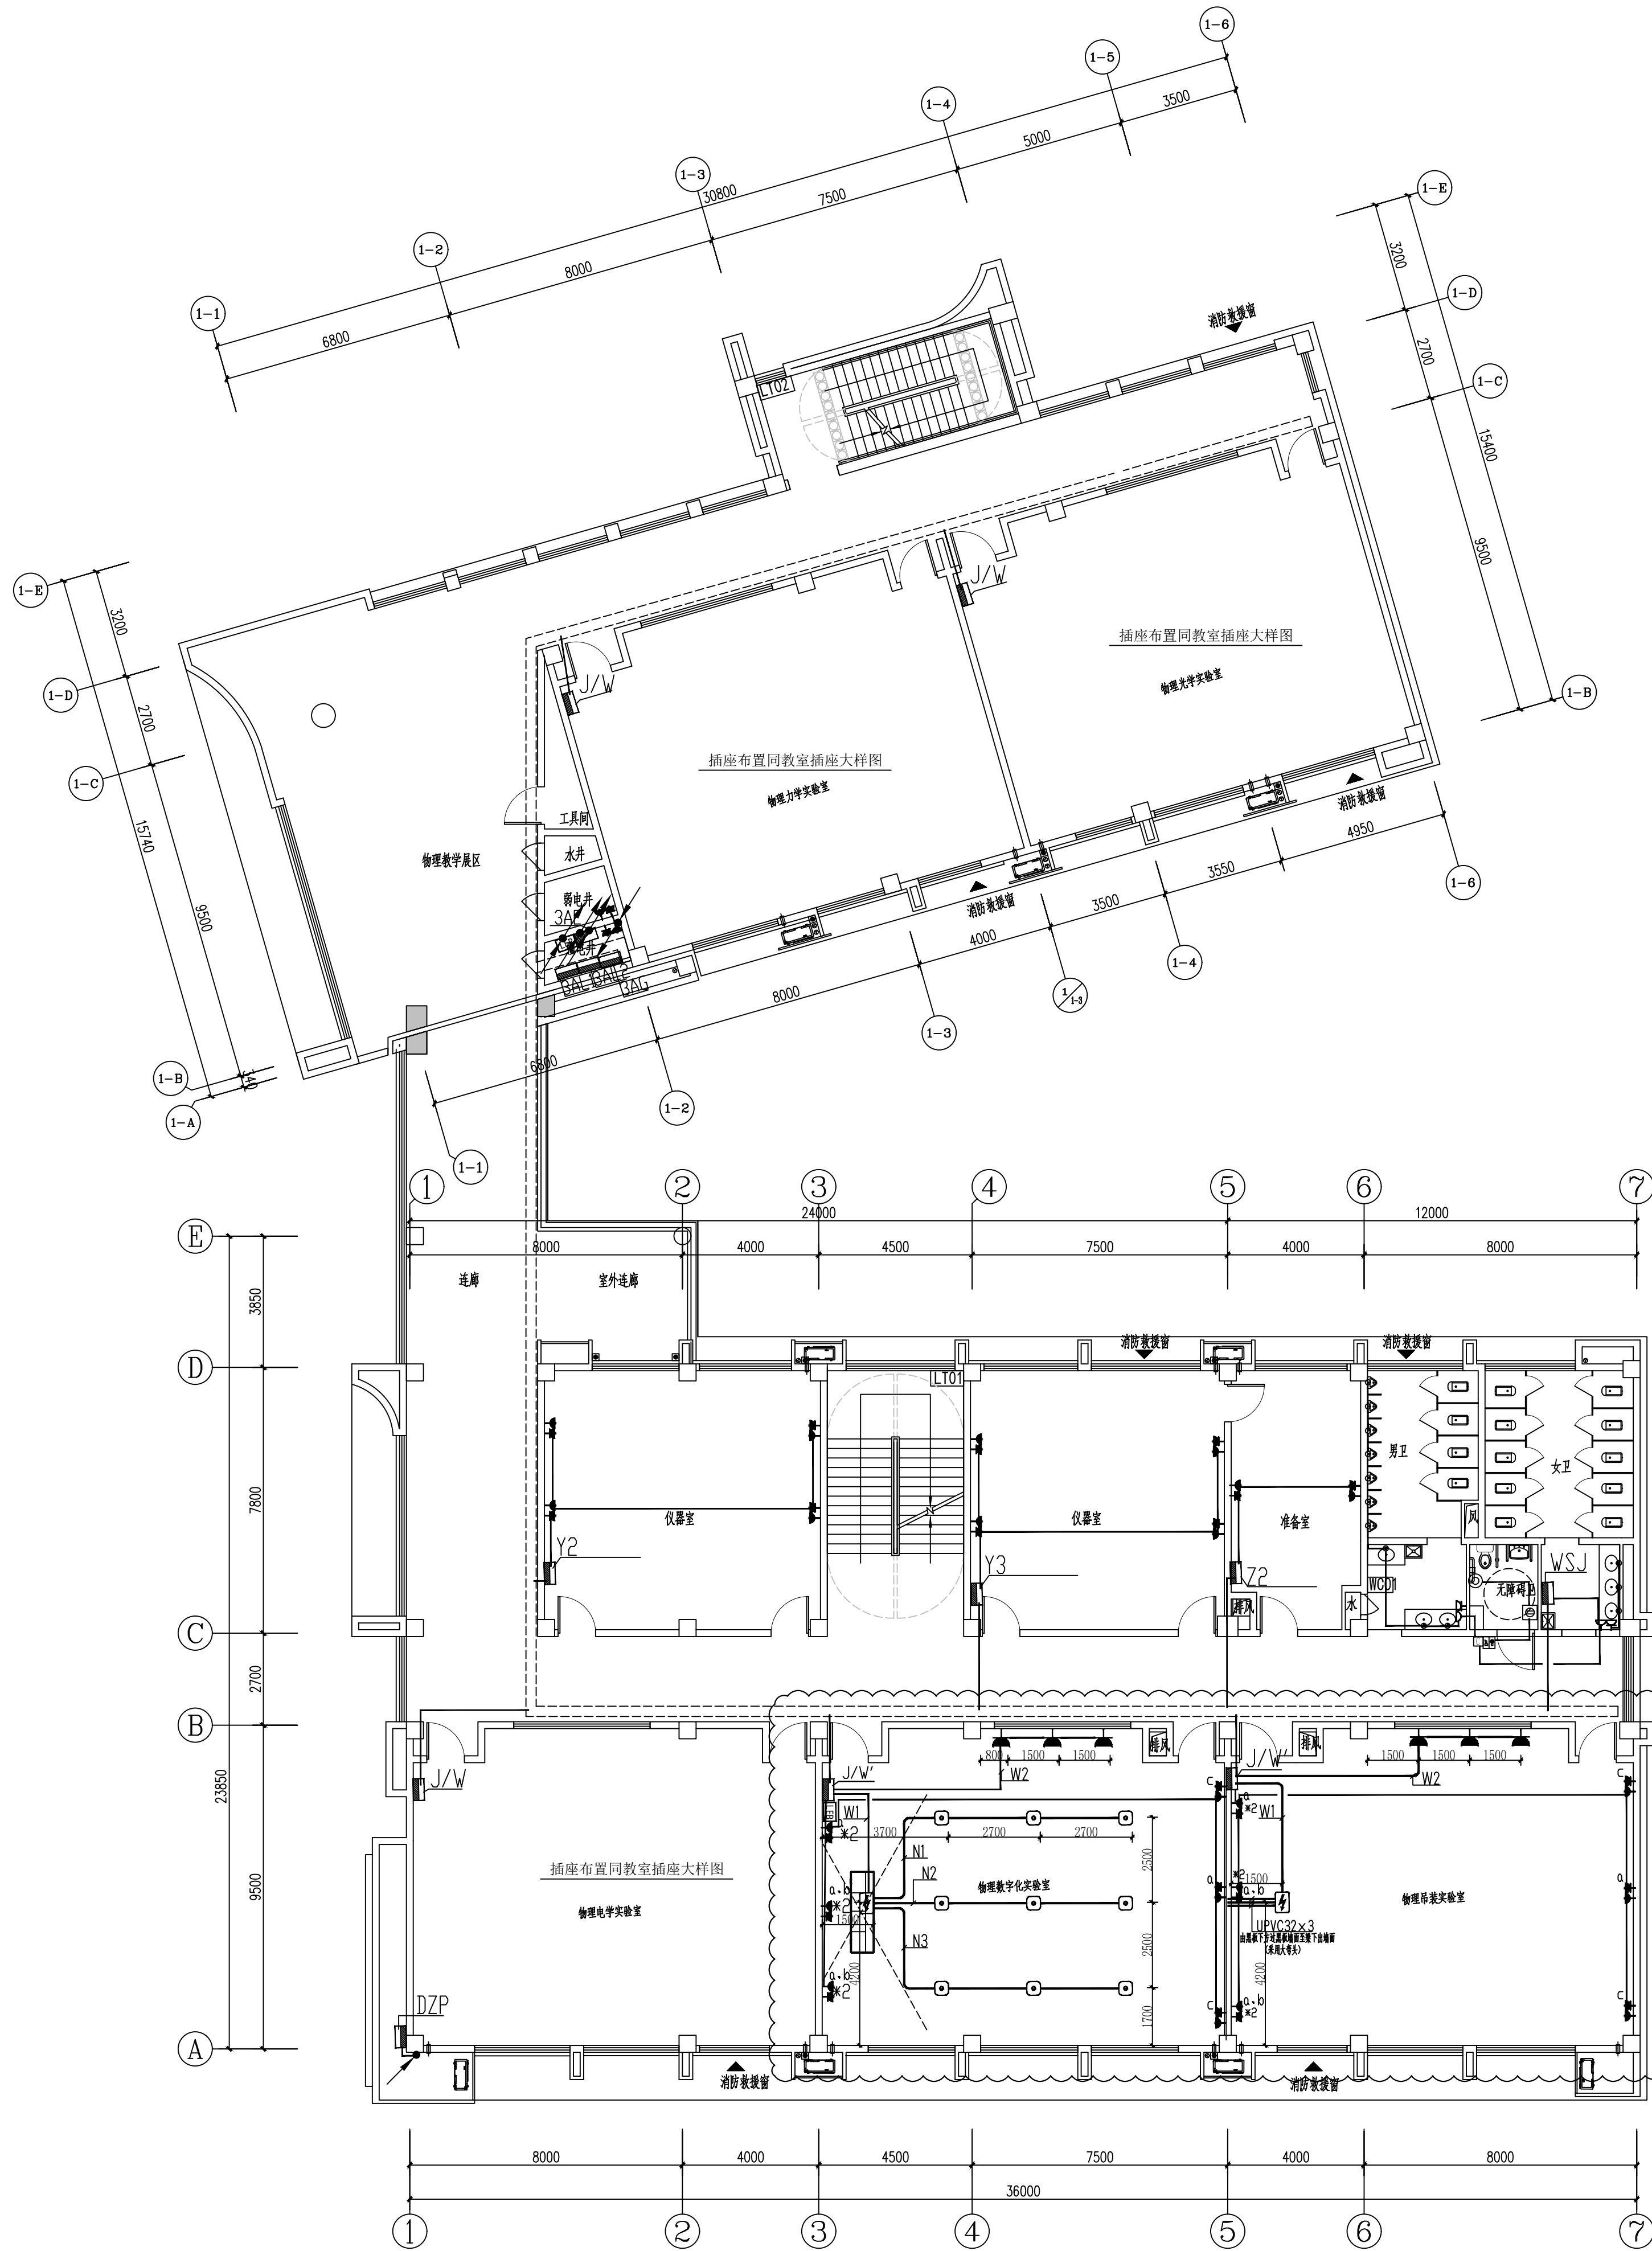

序号	图例	设备名称	安装方式
1	⊙	插座(上下层安装)	安装高度距地0.5米、0.9米
2	⊞	复位开关	安装高度距地1.6米
3	⊞	控制器	吊顶内100mm
4	⊞	声光报警装置	安装高度距地2.2米
5	⊞	照明面板开关	安装高度距地1.0米

三层干线、插座平面图 1:125

设计单位DESIGN

江阴市城乡规划设计院有限公司
JIANGYIN PLANNING & DESIGN INSTITUTE Co., Ltd.
建筑工程设计甲级: A132014950
地 址: 江苏省江阴市五星路18号
邮 编: 214433
邮 箱: jyjghs@vip.163.com

合作设计单位COOPERATIVE DESIGN

建设单位CLIENT

江阴市山观高级中学 江阴市教育局 江阴市城市重点建设项目管理中心

工程名称PROJECT

江阴市高中学位扩充项目（山观高中改造）

子项名称BRANCH PROJECT

实验综合楼

图纸名称DRAWING TITLE

三层干线、插座平面图

类 别	姓 名	签 名
CATEGORY	NAME	SIGNATURE
项目负责人PROJECT CHIEF	刘敏敏	刘敏敏
项目经理PROJECT MANAGER	薛磊	薛磊
专业负责人DISCIPLINE CHIEF	杨胜利	杨胜利
绘 图DRAWN BY	方方圆	方方圆
设 计DESIGNED BY	方方圆	方方圆
校 对CHECKED BY	陈桂开	陈桂开
审 核AUDITED BY	沈荣道	沈荣道
审 定APPROVED BY	王宜标	王宜标

会 签

建 筑ARCH.	电 气ELEC.
结 构STRUCT.	暖 通HEAT.
给 排 水PLUMBING	

设计阶段DESIGN STAGE施工图设计编号PROJECT NO. JS2025-010-1

专业DISCIPLINE电气图 号ELECTRICAL NO. 电施24b

版 次REV.第一版日 期DATE 2026.06

执业注册章CHARTERED ARCHITECT/ENGINEER


出图专用章

江苏省工程勘察设计出图专用章
江阴市城乡规划设计院有限公司
资质等级范围: 市政行业(道路工程)专业甲级;
建筑行业(建筑工程)甲级; 风景园林工程
专项甲级。
资质证书编号: A132014950 有效期至: 2029年7月12日

申明STATEMENT

本设计的版权归属江阴市城乡规划设计院有限公司, 对本图的任何复制或
使用均须获得本设计院书面授权。
本图未加盖本设计院出图专用章无效。
All design and copying of this print is the property of Jiangyin Planning
& Design Institute Co., Ltd.
It is invalid for any purpose without our written permission.

变更说明
根据弱电要求，本项目的实验室插座高度、个数进行调整，
本次变更除云线圈出的本次变更部分以外，均与原审查通过的设计一致。

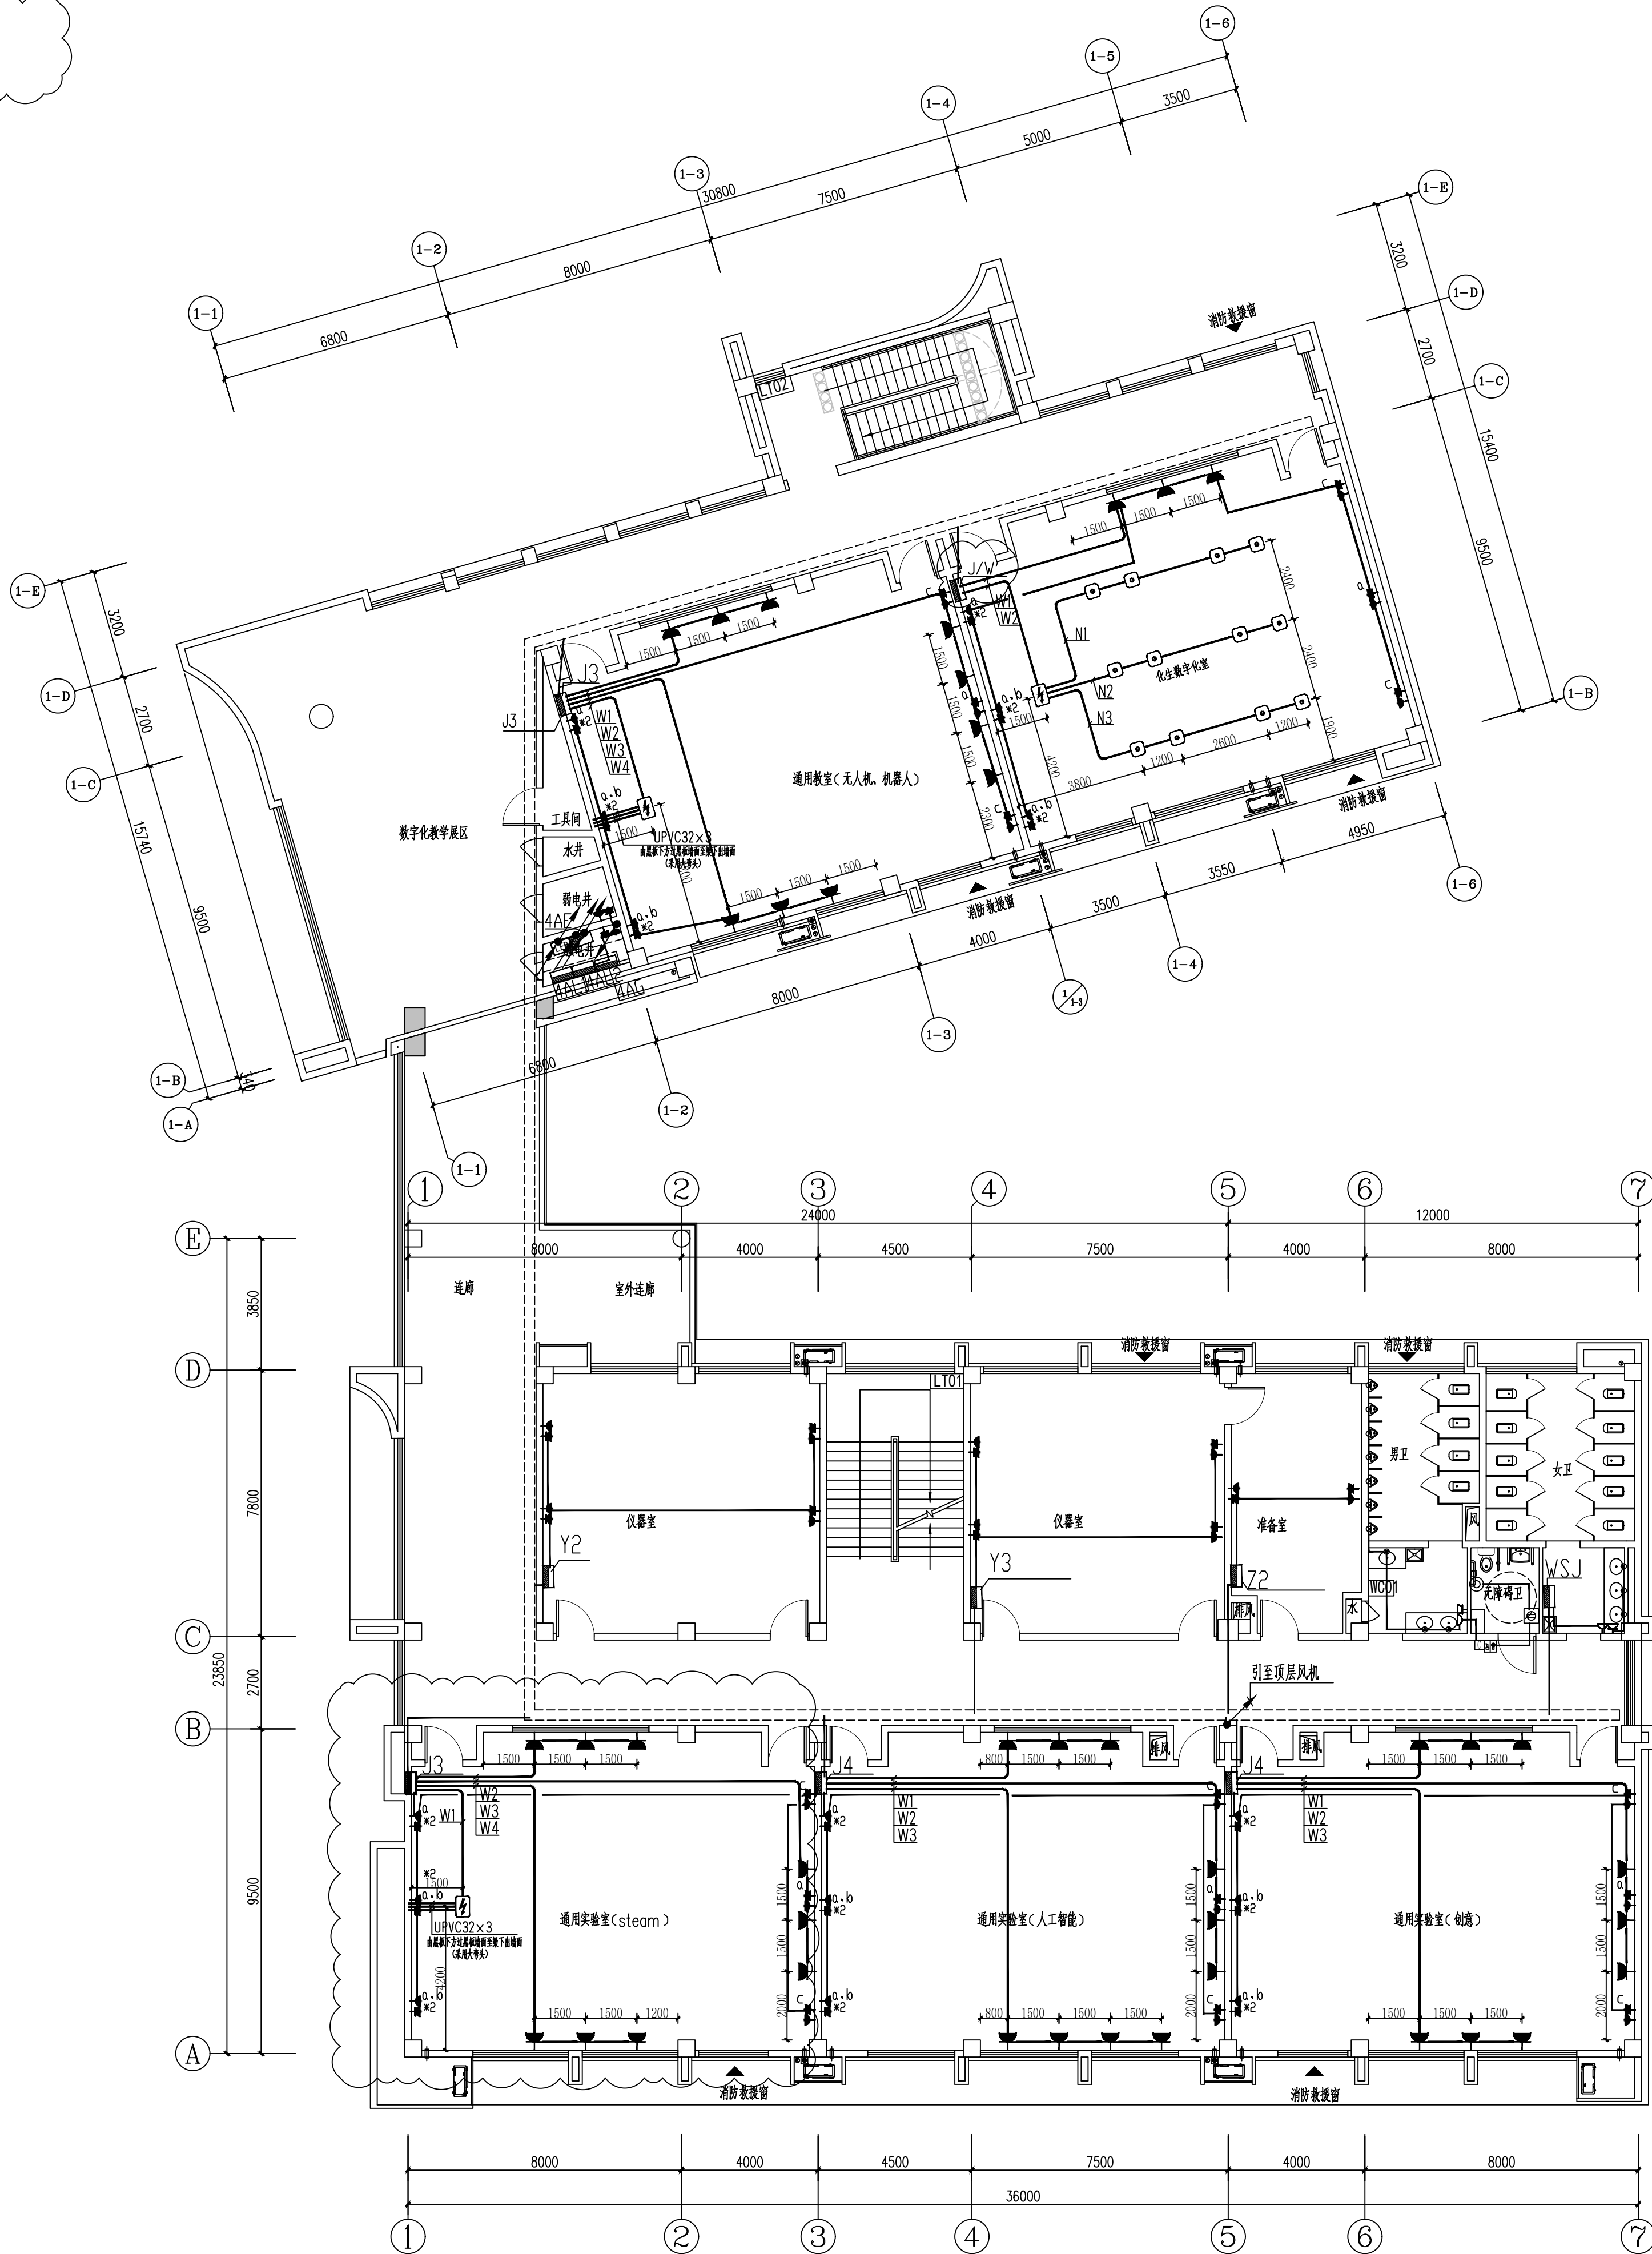

城卫呼叫系统设备材料表			
序号	图例	设备名称	安装方式
1	☉	呼叫按钮(上下层安装)	安装高度距地1.5米、0.9米
2	⊗	复位开关	安装高度距地1.6米
3	□	控制器	吊顶内100mm
4	🔊	声光报警装置	安装高度距地2米
5	🔌	照明面板开关	安装高度距地1.0米

四层干线、插座平面图 1:125

设计单位

DESIGN

江阴市城乡规划设计院有限公司

JIANGYIN PLANNING & DESIGN INSTITUTE Co., Ltd

建筑工程设计甲级: A132014950

地址: 江苏省江阴市五星路18号

邮编: 214433

邮箱: jygha.jy@vip.163.com

合作设计单位

COOPERATIVE DESIGN

建设单位

CLIENT

江阴市山观高级中学 江阴市教育局 江阴市城市重点建设项目管理中心

工程名称

PROJECT

江阴市高中学位扩充项目(山观高中改造)

子项名称

BRANCH PROJECT

实验综合楼

图纸名称

DRAWING TITLE

四层干线、插座平面图

类别	姓名	签名
项目负责	刘敏敏	刘敏敏
项目经理	薛磊	薛磊
专业负责人	杨胜利	杨胜利
绘图	方方圆	方方圆
设计	方方圆	方方圆
校对	陈桂开	陈桂开
审核	沈荣道	沈荣道
审定	王宜标	王宜标

会签

建筑	电气
结构	暖通
给排水	

设计阶段	施工图	设计编号	JS2025-010-1
专业	电气	图号	电施29a
版次	第一版	日期	2026.06

执业注册章

CHARTERED ARCHITECT/ENGINEER

出图专用章

江苏省工程勘察设计出图专用章

江阴市城乡规划设计院有限公司


业务范围: 建筑行业(建筑工程)专业甲级; 建筑行业(建筑工程)甲级; 风景园林工程; 专业甲级。

执业证书编号: A132014950 有效期至: 2029年7月12日


申明

STATEMENT


本设计的版权归属江阴市城乡规划设计院有限公司, 对本图的任何复制或
使用均需获得本设计院书面授权。
本图未加盖本设计院出图专用章无效。
All design and copying of this print is the property of Jiangyin Planning
& Design Institute Co., Ltd.
It is invalid for any person without our written permission.

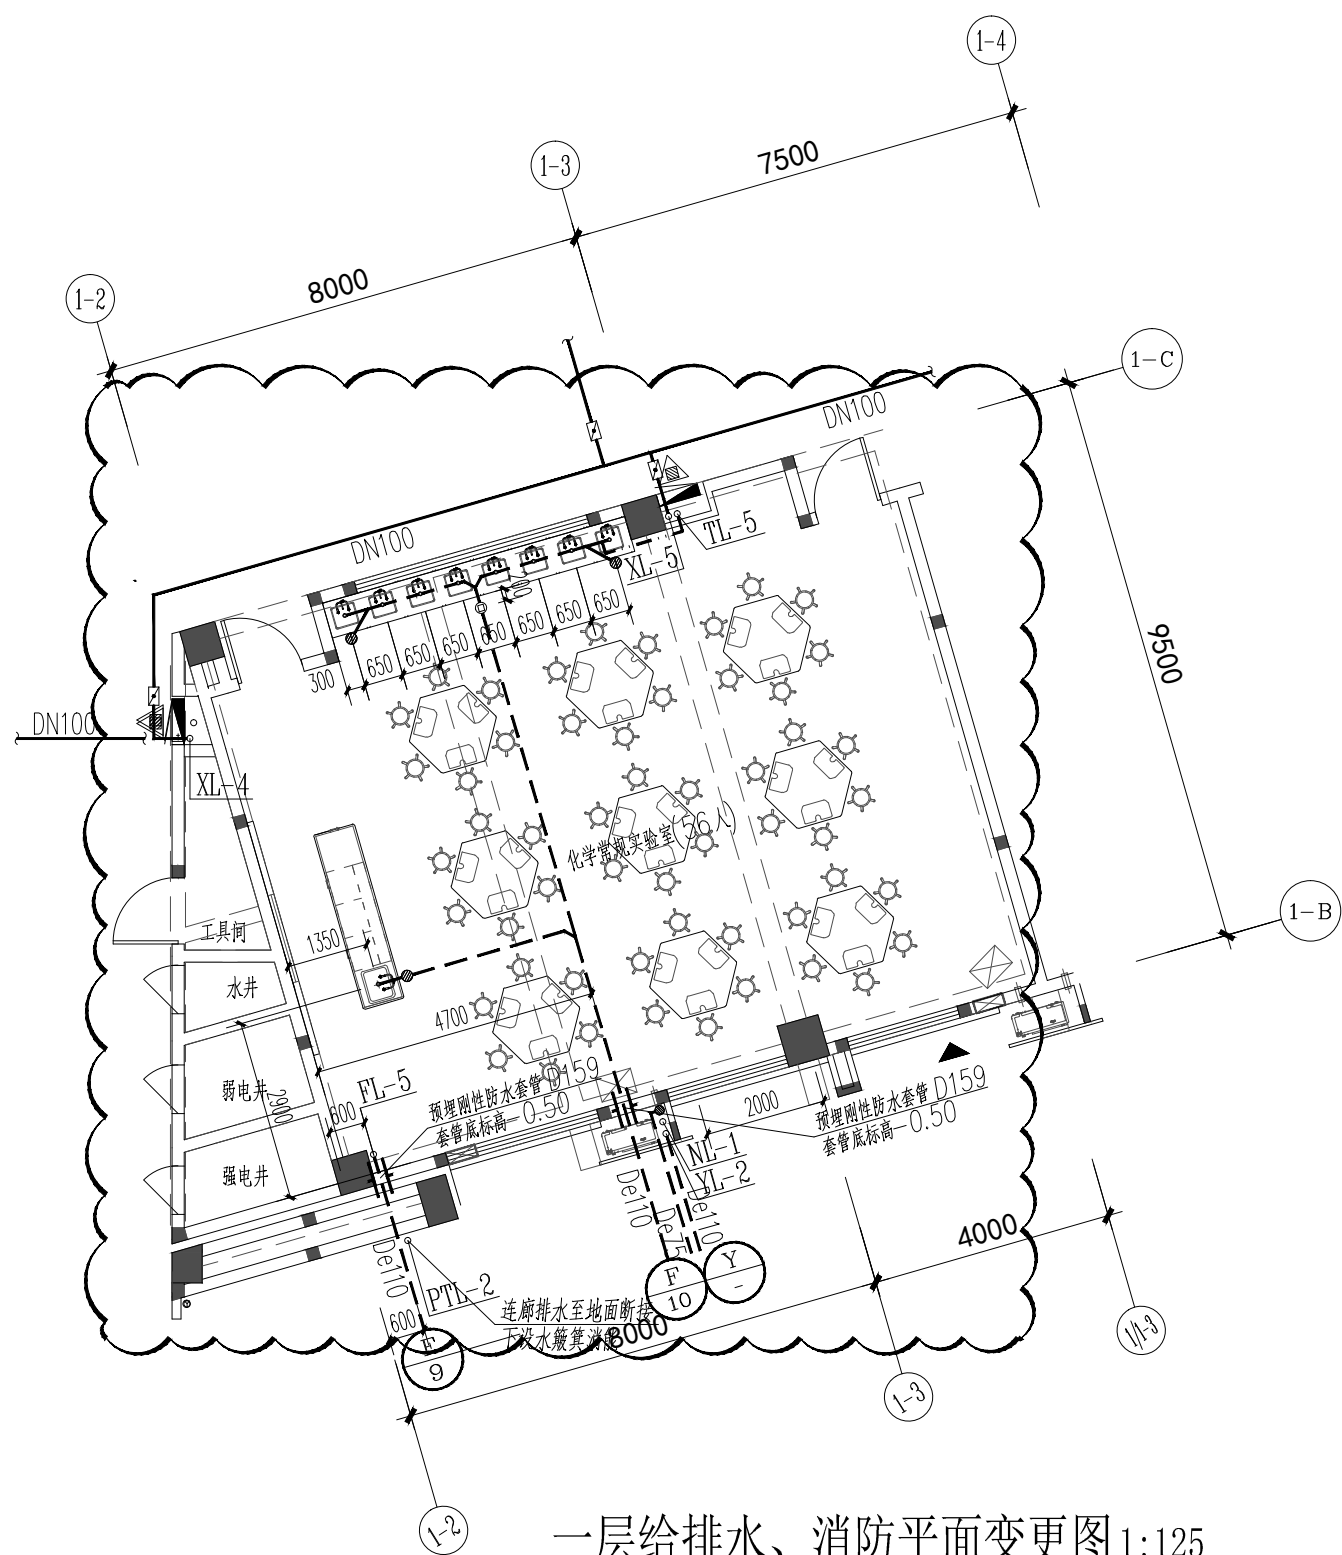


一层给排水、消防平面变更图 1:125

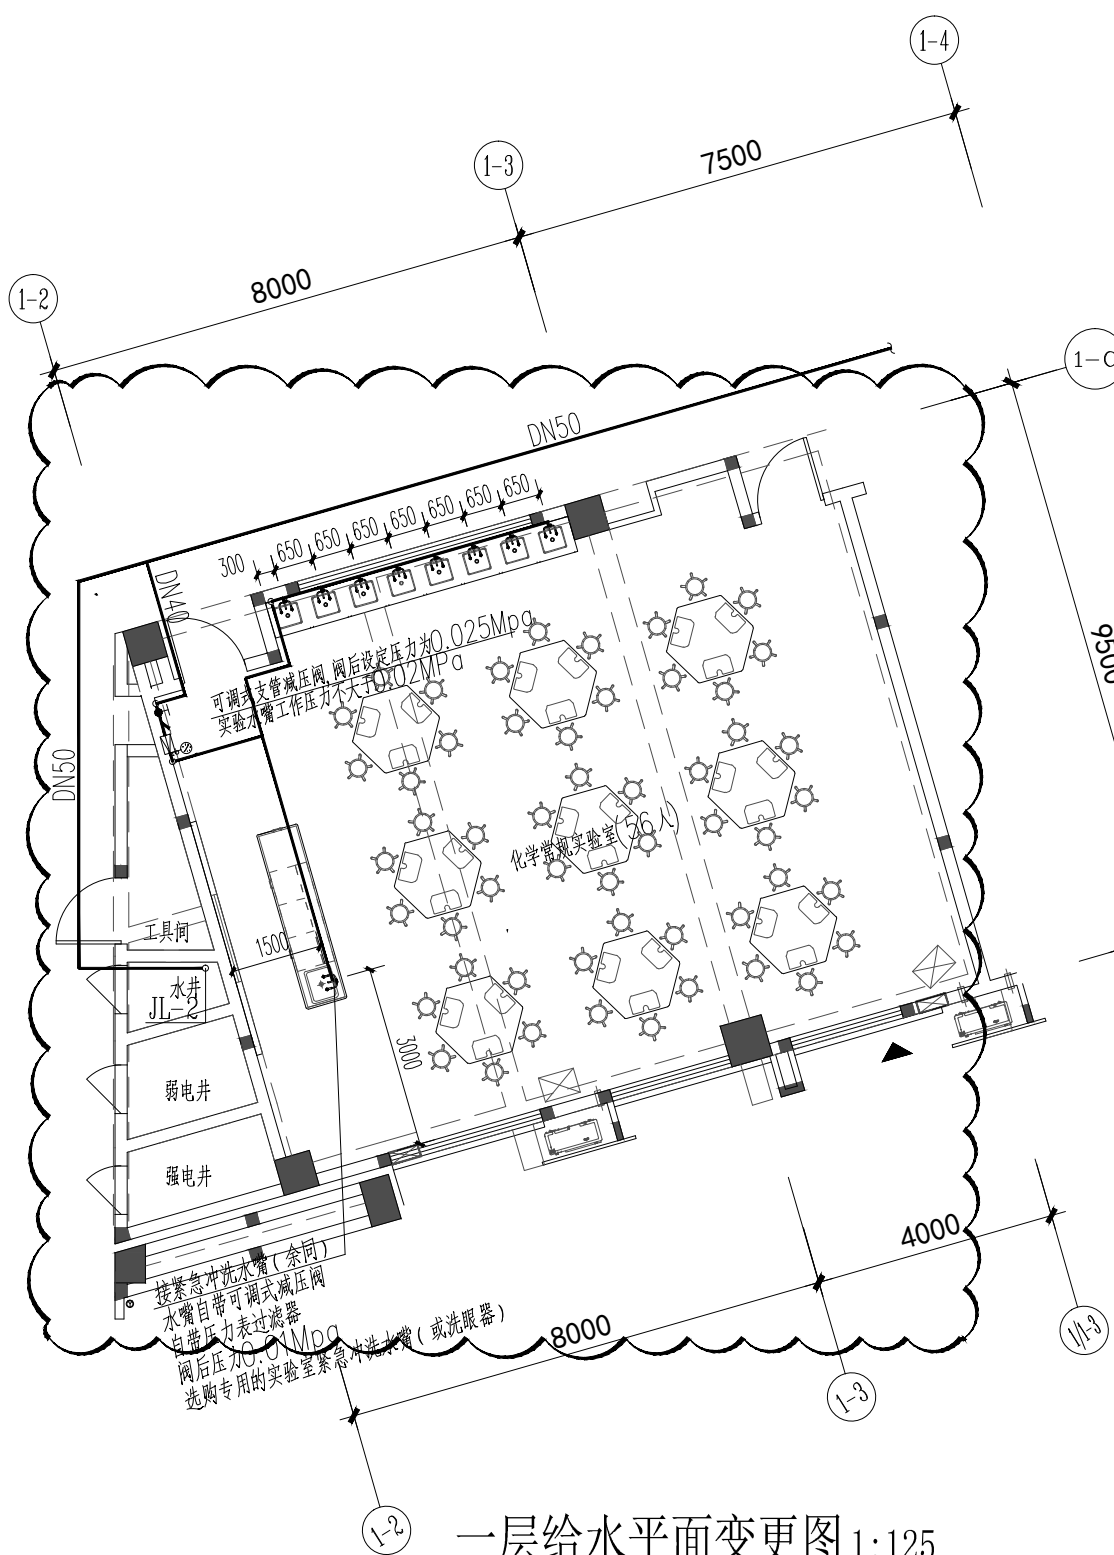


一层给水水平面变更图 1:125

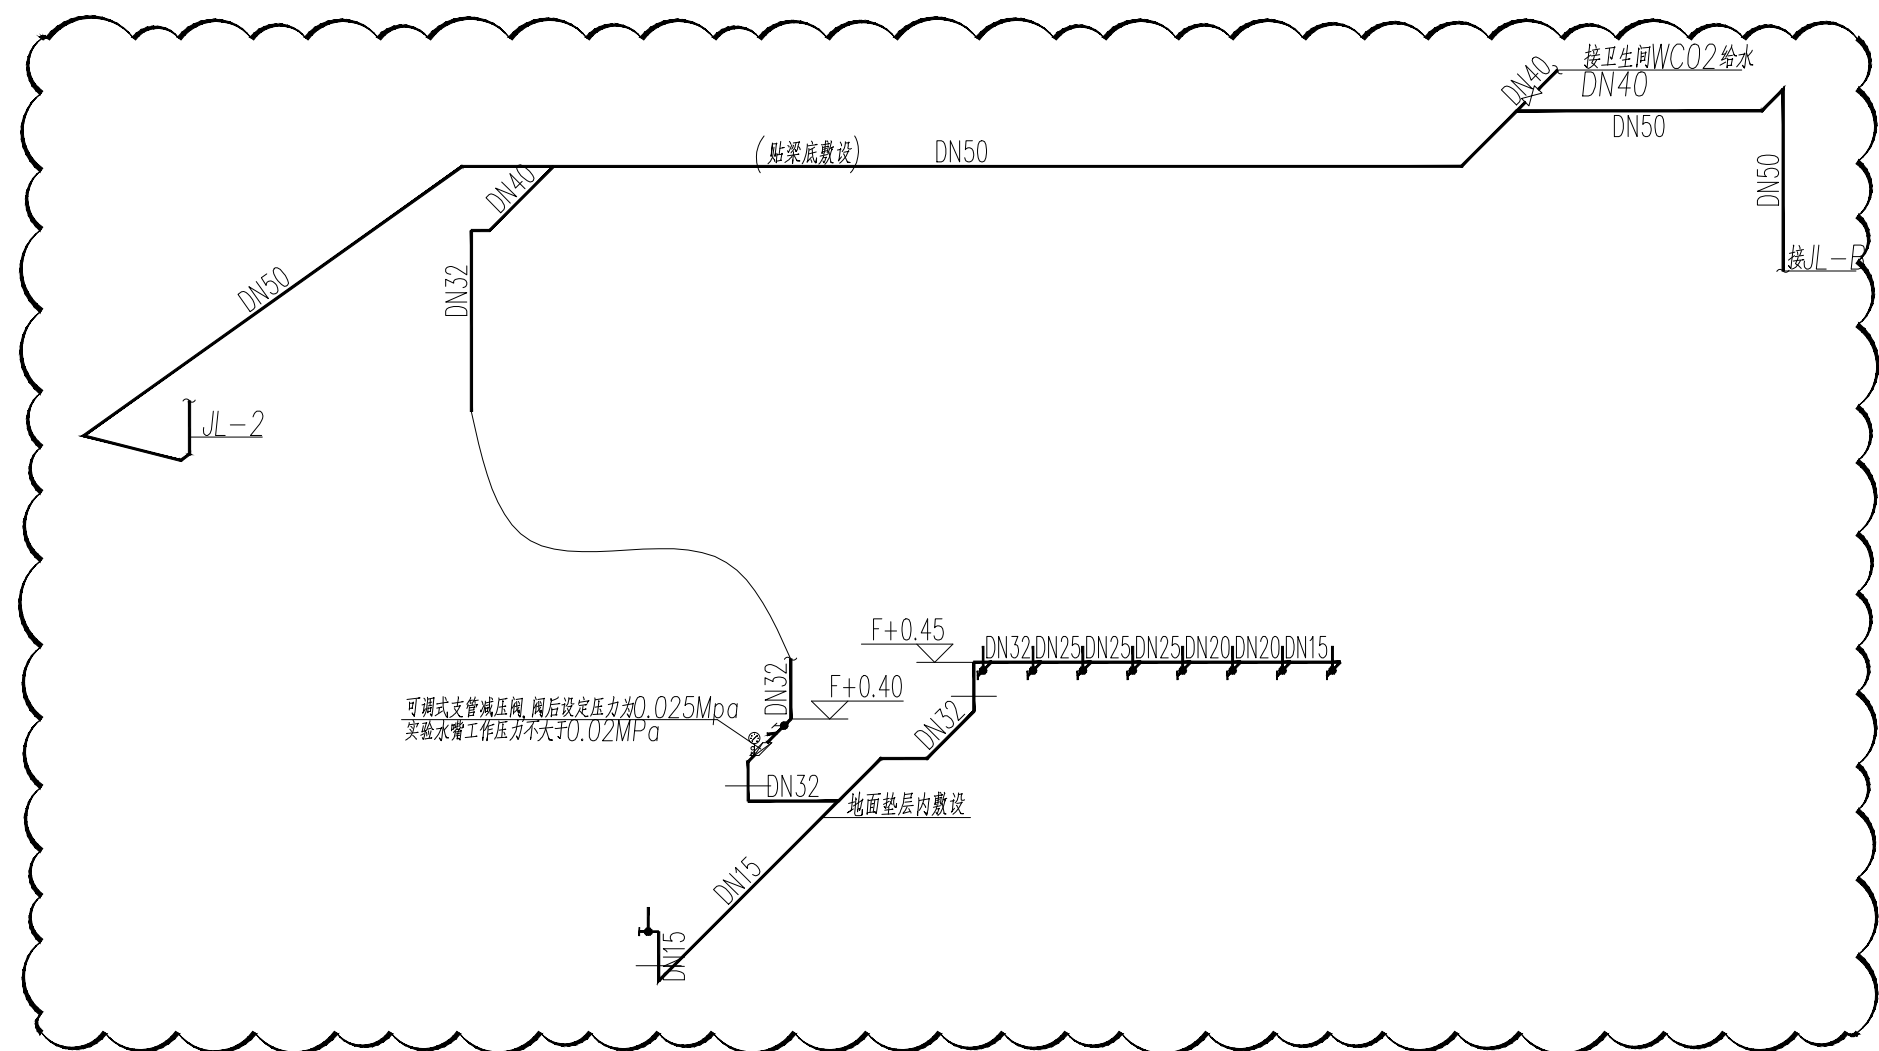


一层给水系统变更图 1:125

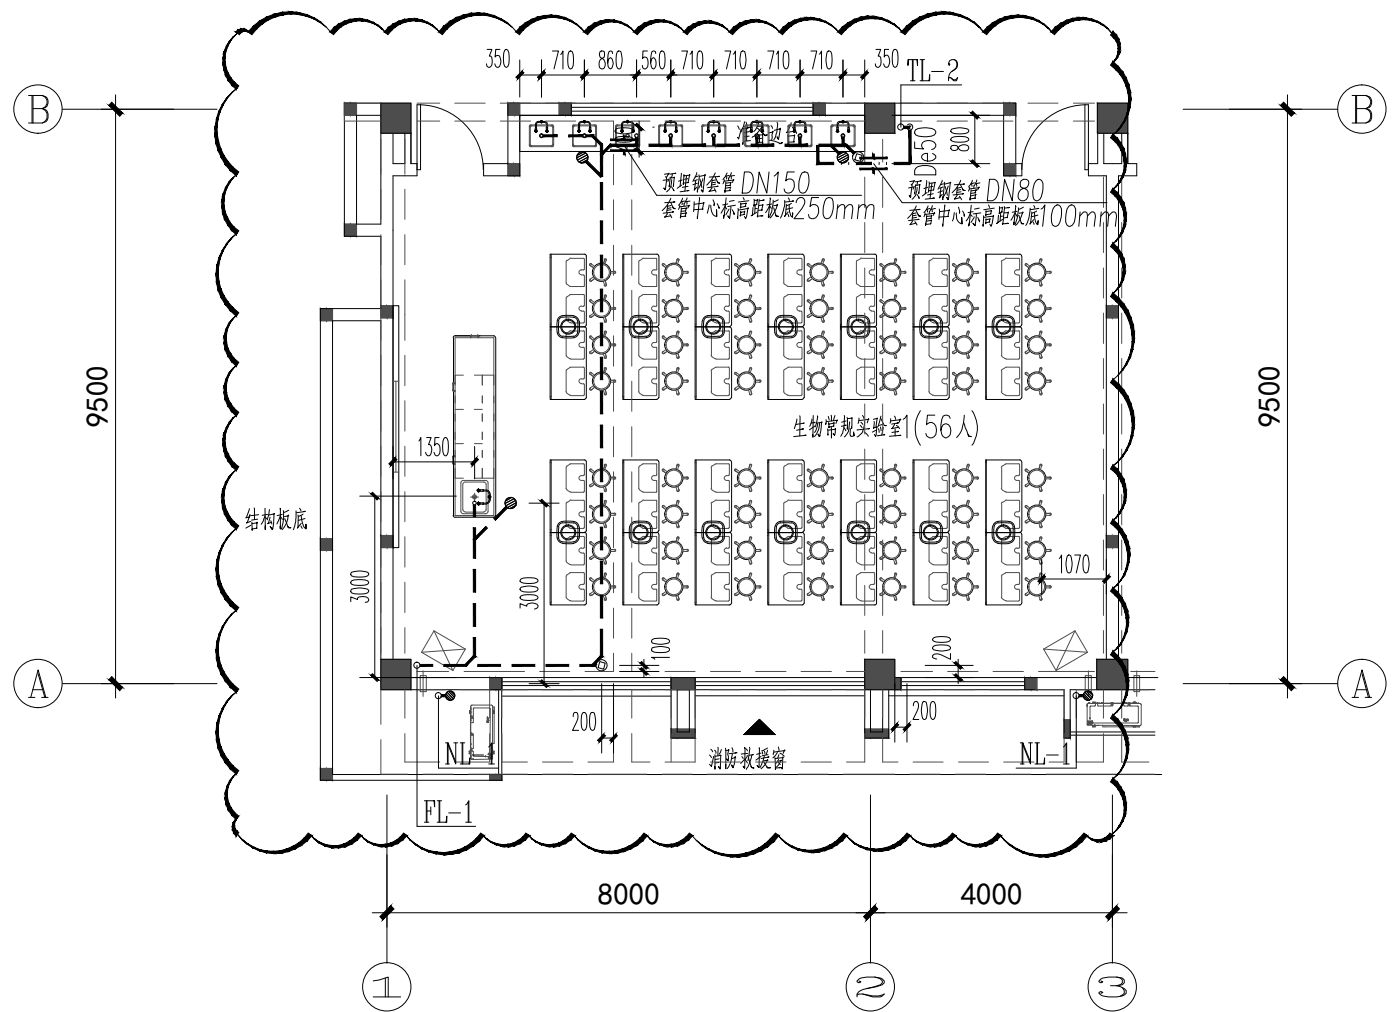

二层给排水、消防平面变更图 1:125

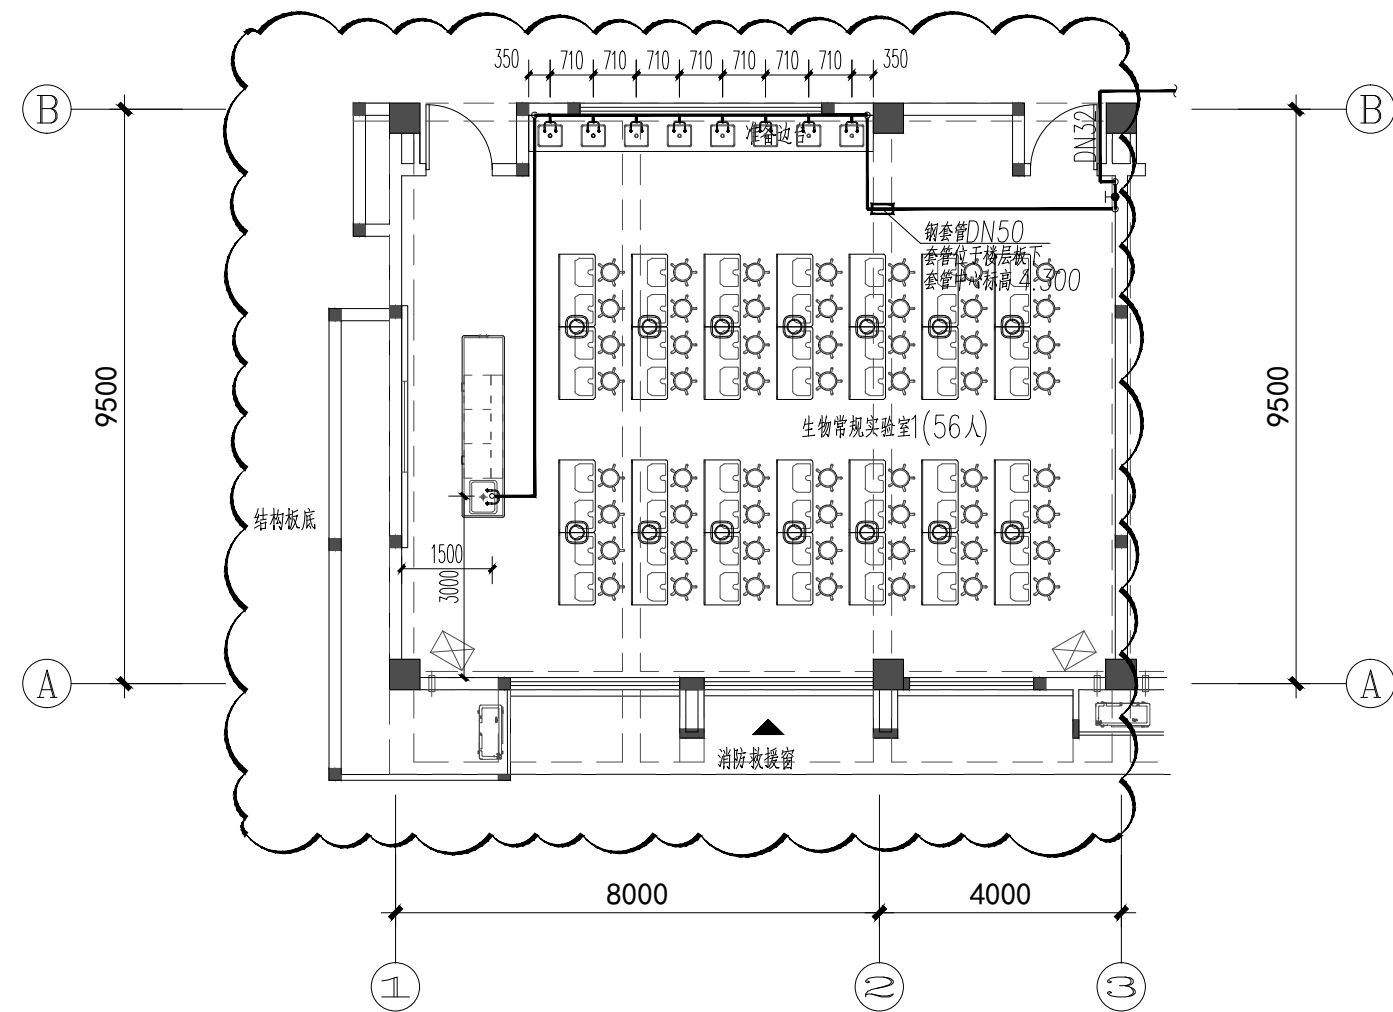


二层给水水平面变更图 1:125

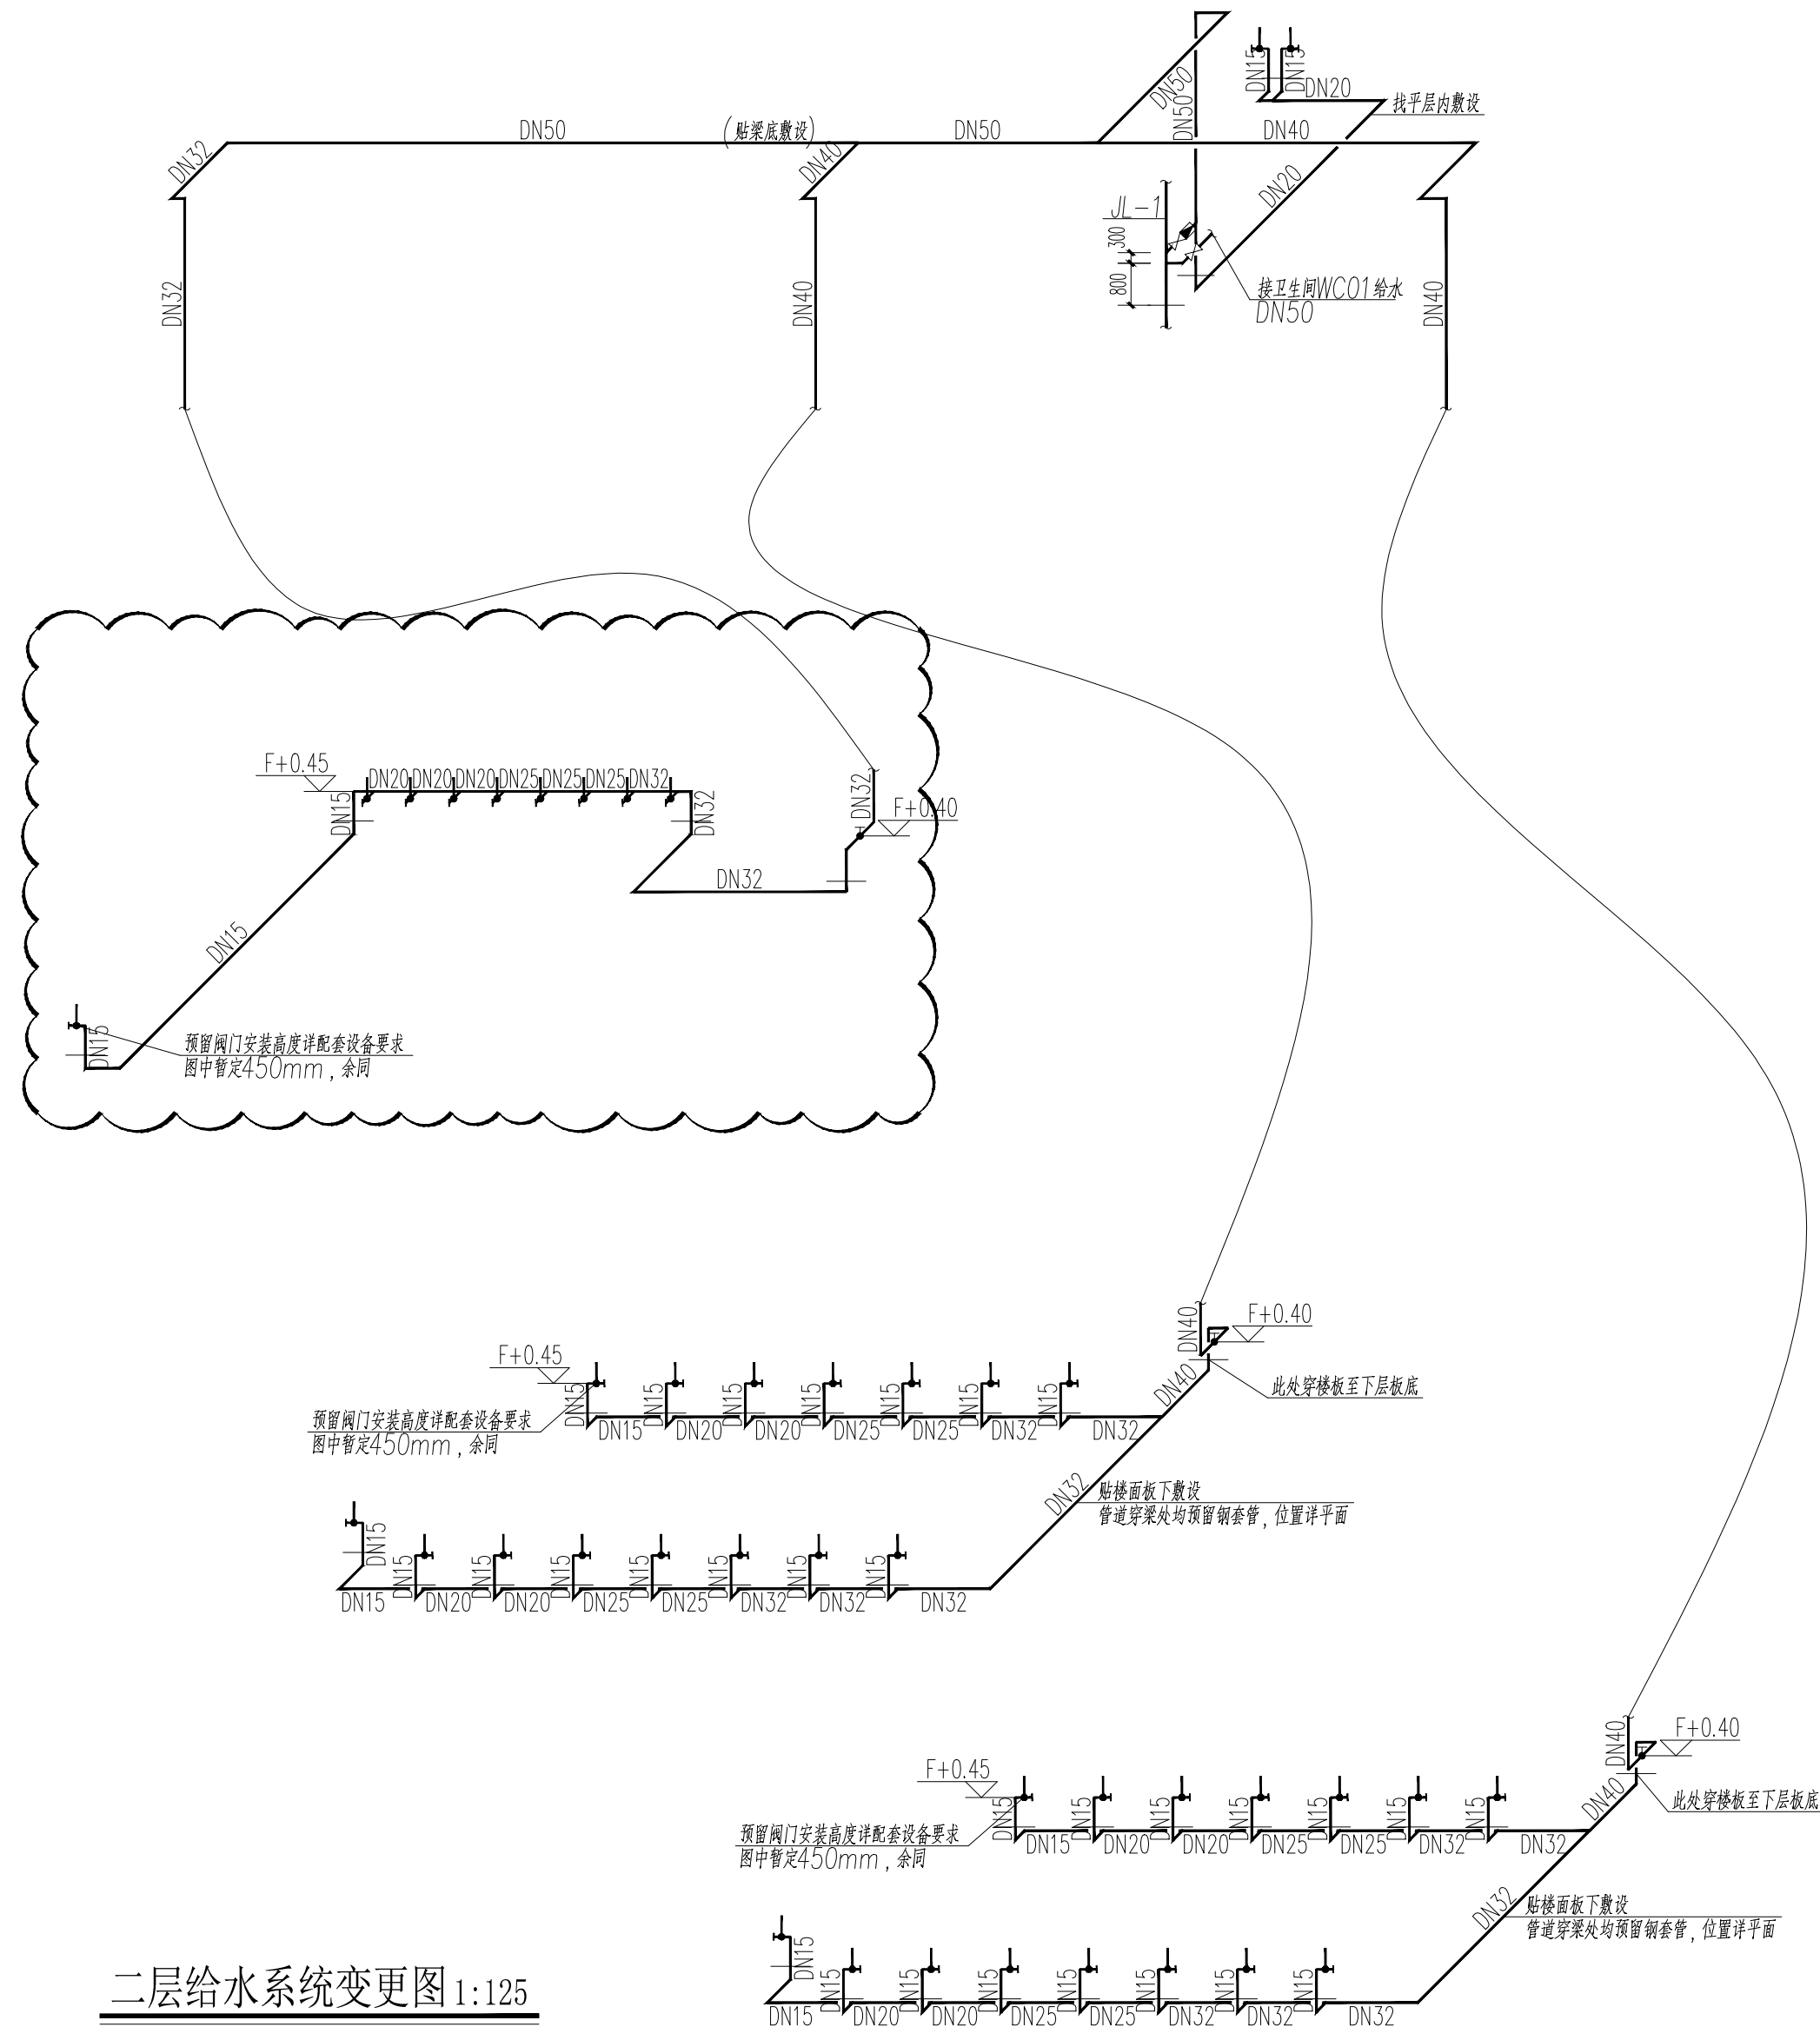

二层给水系统变更图 1:125

 设计单位 DESIGN



江阴市城乡规划设计院有限公司

JIANGYIN PLANNING & DESIGN INSTITUTE Co., Ltd

建筑设计甲级: A132014950

地址: 江苏省江阴市五星路8号

邮编: 214133

邮箱: jysghsjy@vip.163.com

合作设计单位 COOPERATIVE DESIGN

建设单位 江阴市山观高级中学 CLIENT

江阴市教育体育局

江阴市城市重点建设项目管理中心

工程名称 江阴市高中学校扩容项目《山观高中改造》 PROJECT

子项名称 实验综合楼 BRANCH PROJECT

图纸名称 DRAWING TITLE

给排水变更修改图一

类别	姓名	签名
CATEGORY	NAME	SIGNATURE
项目负责人 PROJECT CHIEF	刘敏敏	刘敏敏
项目经理 PROJECT MANAGER	薛磊	薛磊
专业负责人 DISCIPLINE CHIEF	周新	周新
绘图 DRAW BY	张婉明	张婉明
设计 DESIGNED BY	张婉明	张婉明
校对 CHECKED BY	周新	周新
审核 AUDITOR BY	李逸丰	李逸丰
审定 APPROVED BY	徐正	徐正

会签

建筑	电气
ARCHIT.	ELEC.
结构	暖通
STRUCT.	HEAT.
给排水	
PLUMBING	
设计阶段 DESIGN STAGE	变更
设计编号 PROJECT NO.	JS2025-010-1
专业 DISCIPLINE	给排水
图号 DRAWING NO.	给水变01-1/2
版次 REV.	第一版
日期 DATE	2026.03

执业注册章 CHARTERED ARCHITECT/ENGINEER

出图专用章

江苏省工程勘察设计出图专用章

江阴市城乡规划设计院有限公司

资质等级范围: 市政行业《道路工程》专业甲级;

建设行业《建筑工程》甲级; 风景园林工程

专业甲级。

资质证书编号: A132014950 有效期至: 2029年7月12日

申明 STATEMENT


本设计图及产权属江阴市城乡规划设计院有限公司, 对本图的任何复制或

使用均须事先征得设计院同意。


本图未加盖本设计院出图专用章无效。

All design and copying of this print is the property of Jiangyin Planning & Design Institute Co., Ltd.


It is invalid in any person without our writers permission.

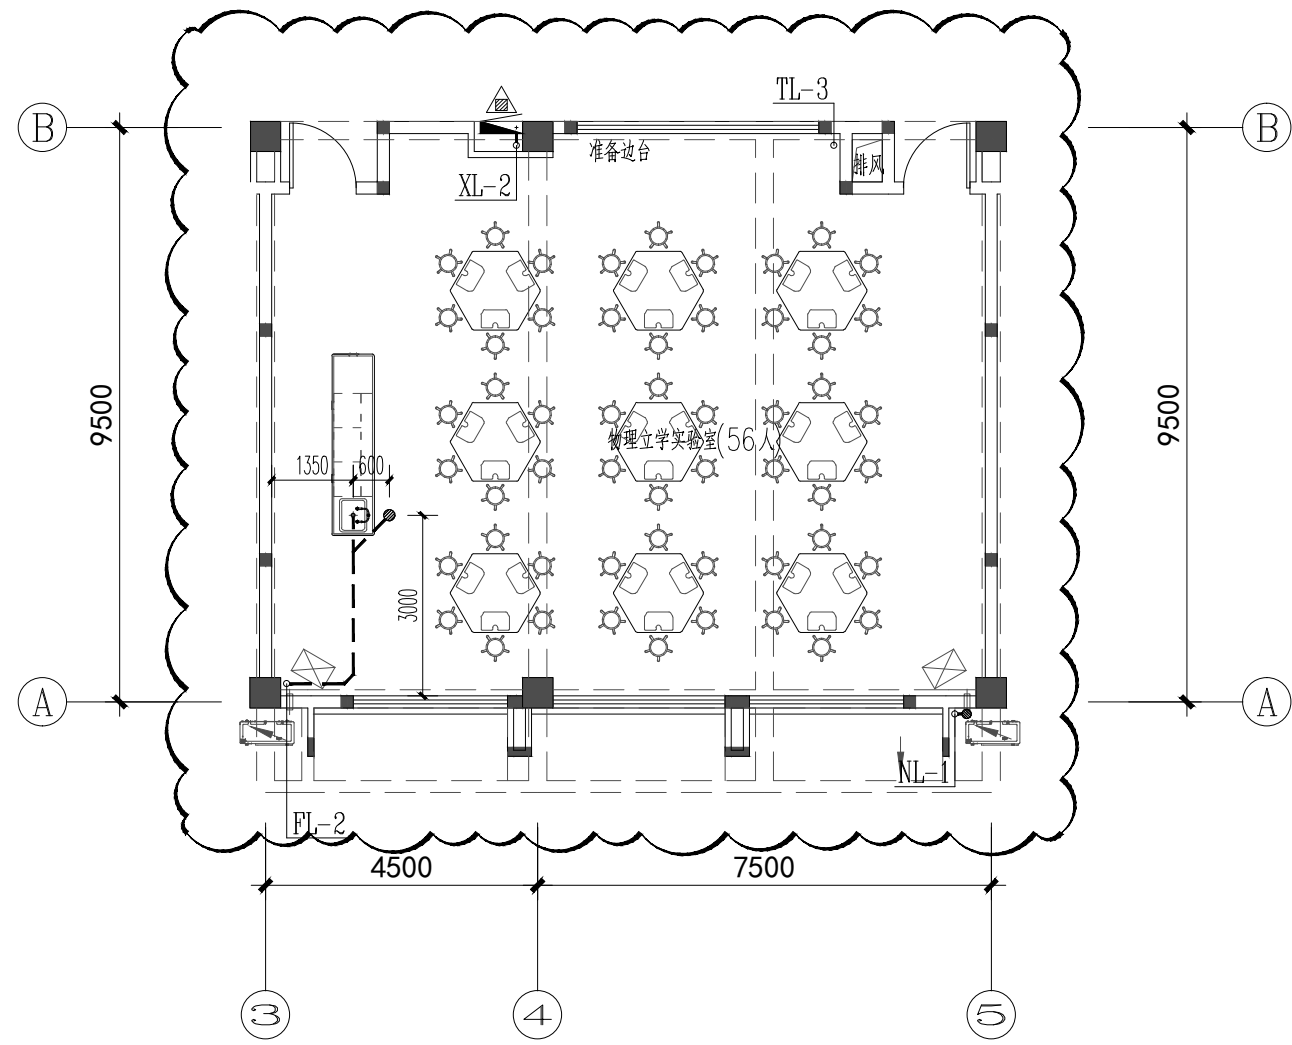


三层给排水、消防平面变更图 1:125

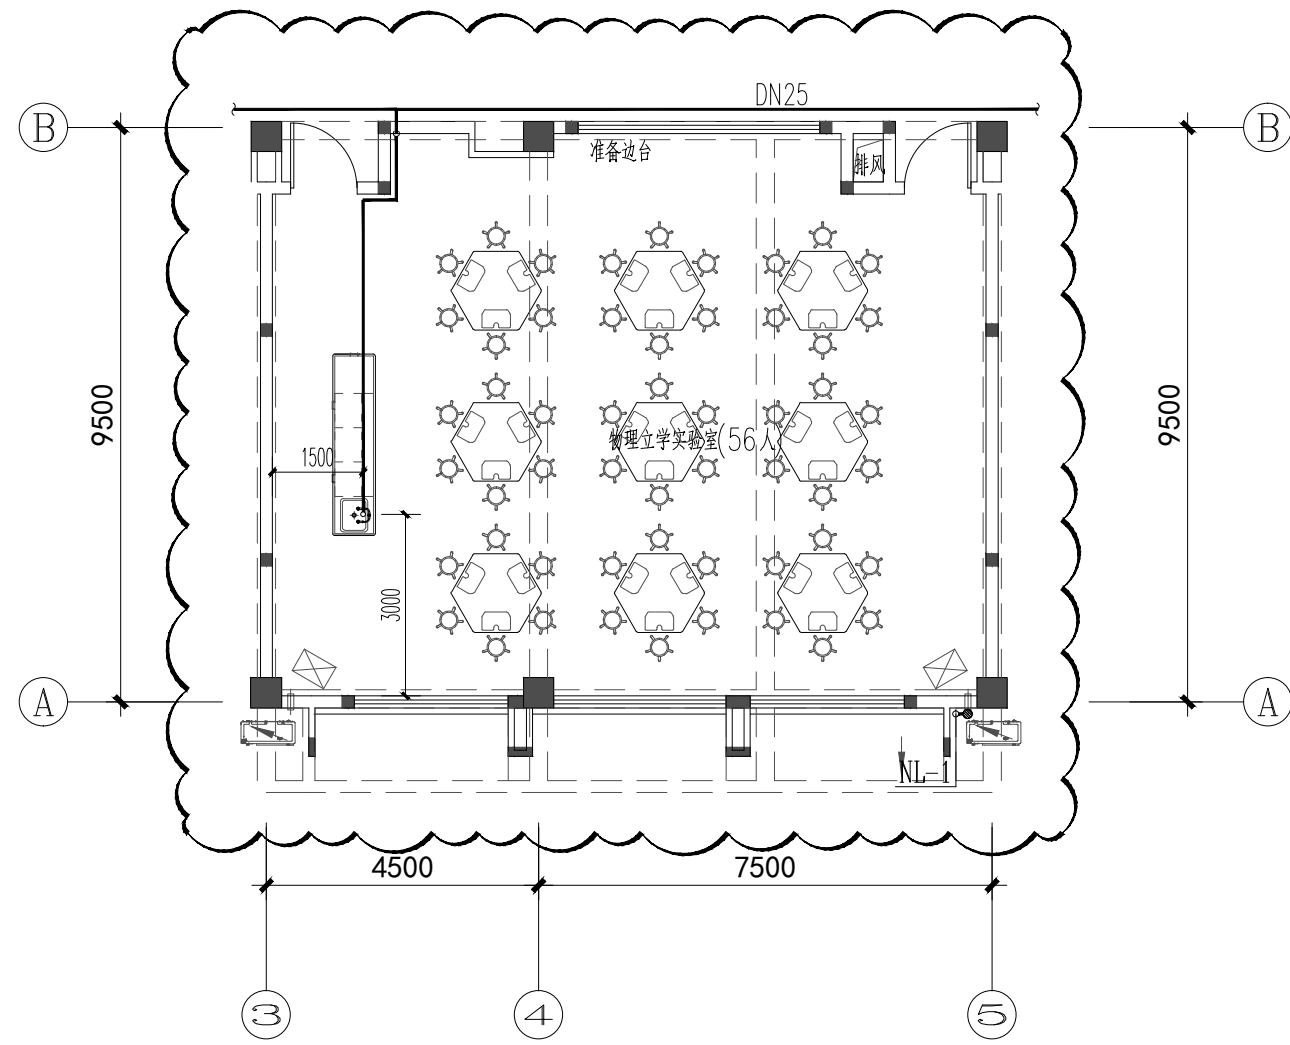


三层给水平面变更图 1:125

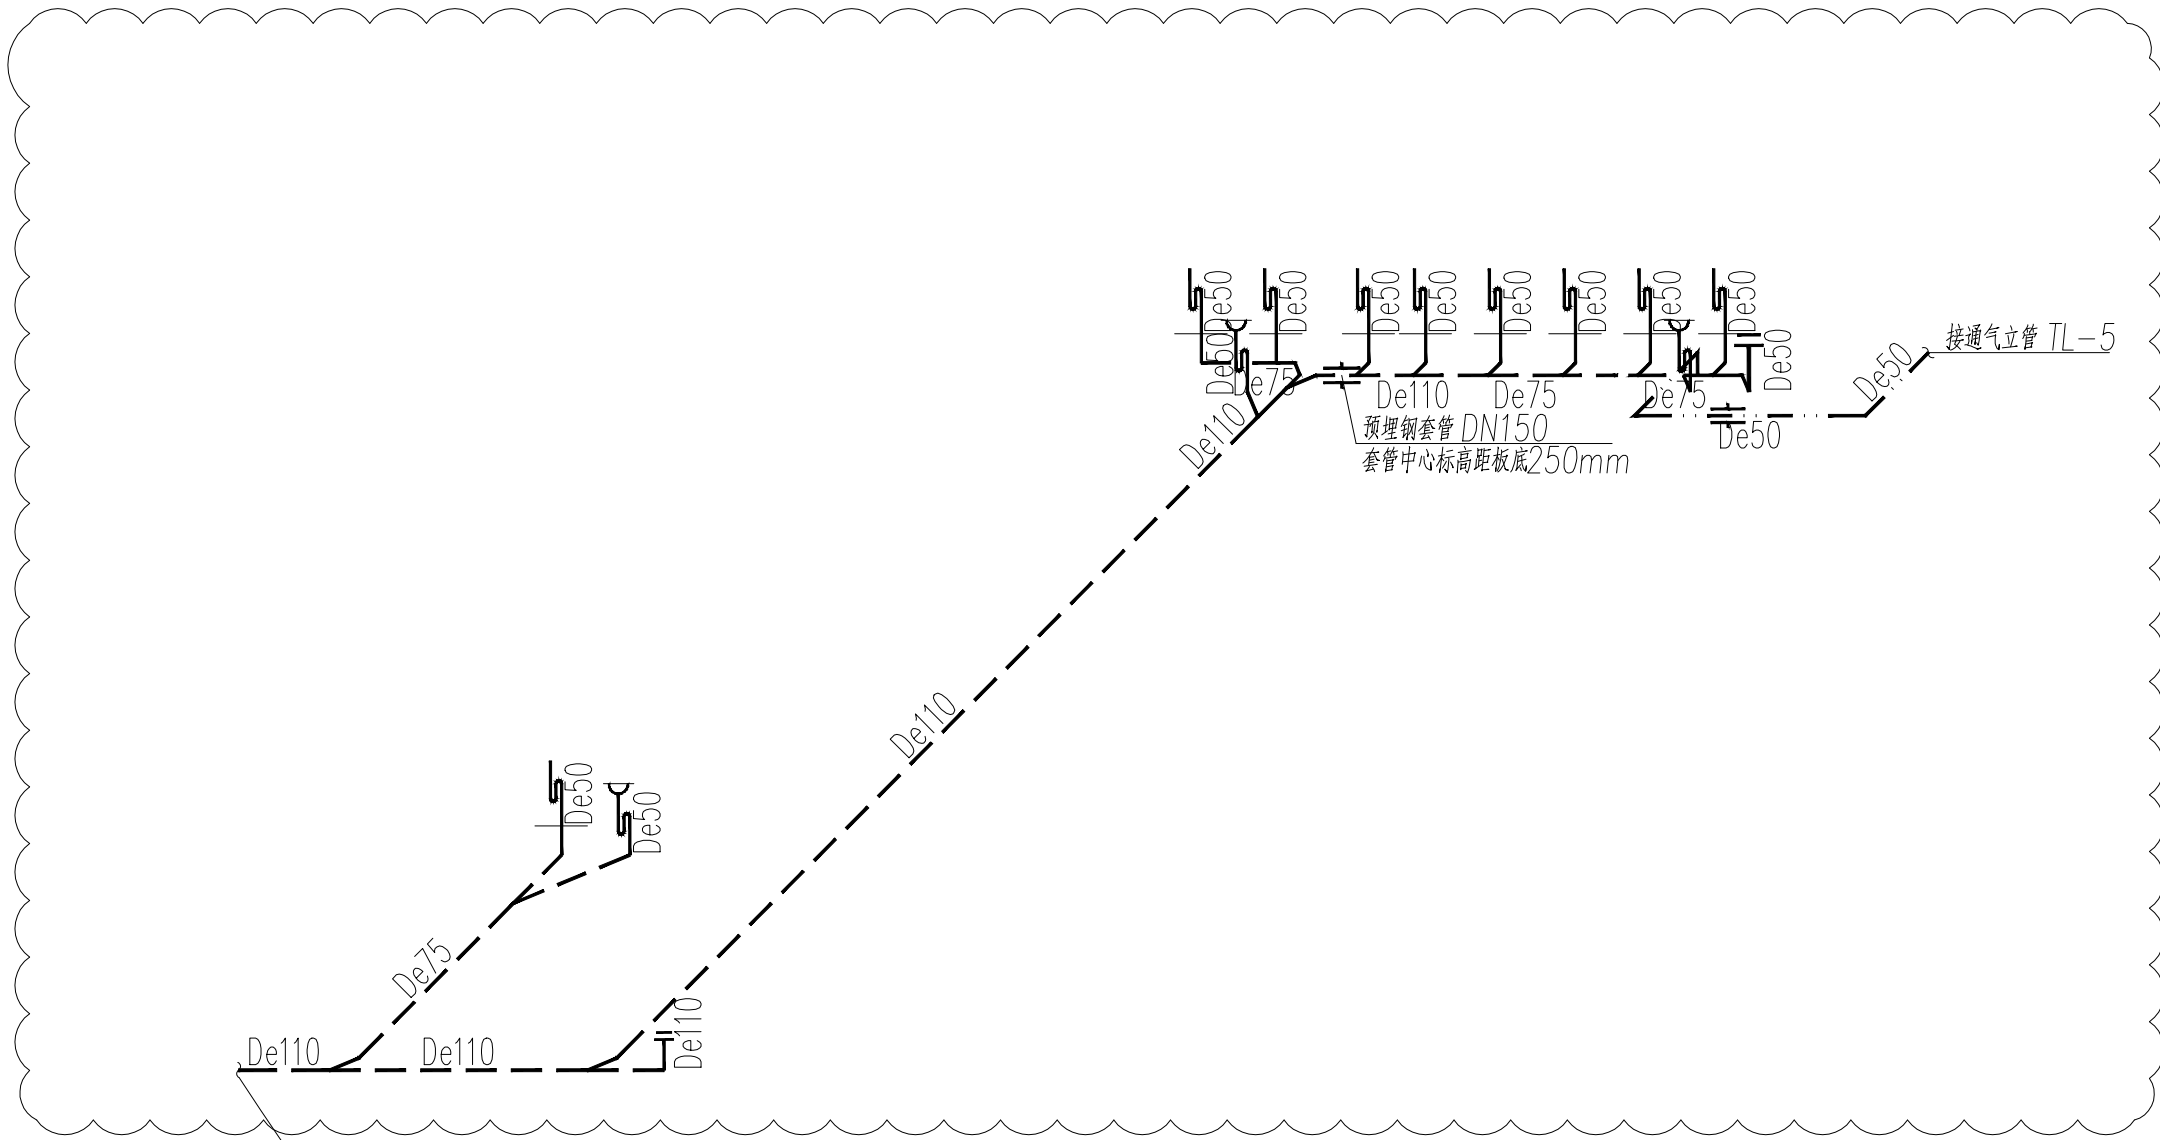

二层生物常规实验室排水

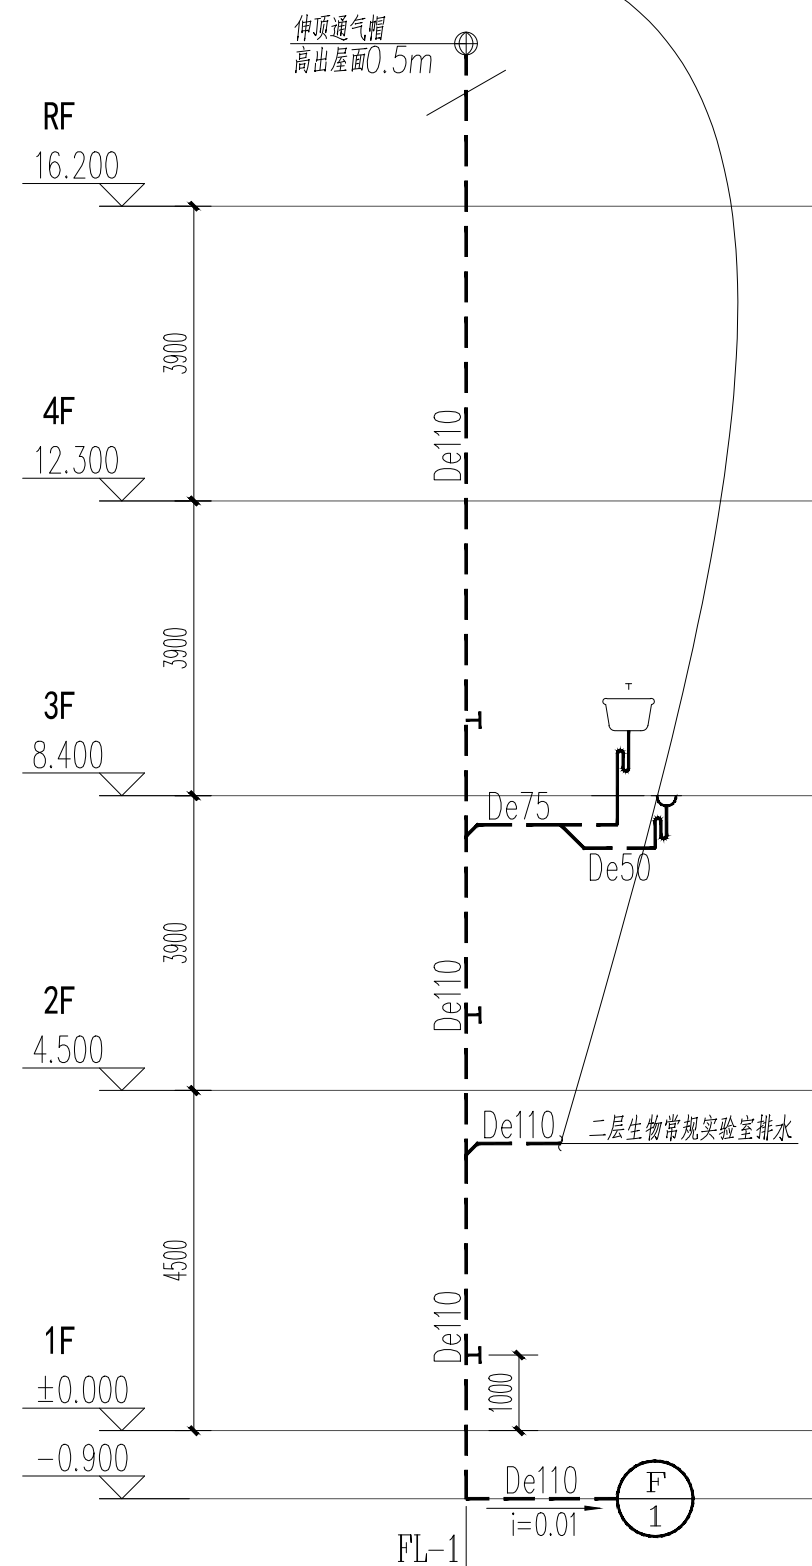


排水系统变更图

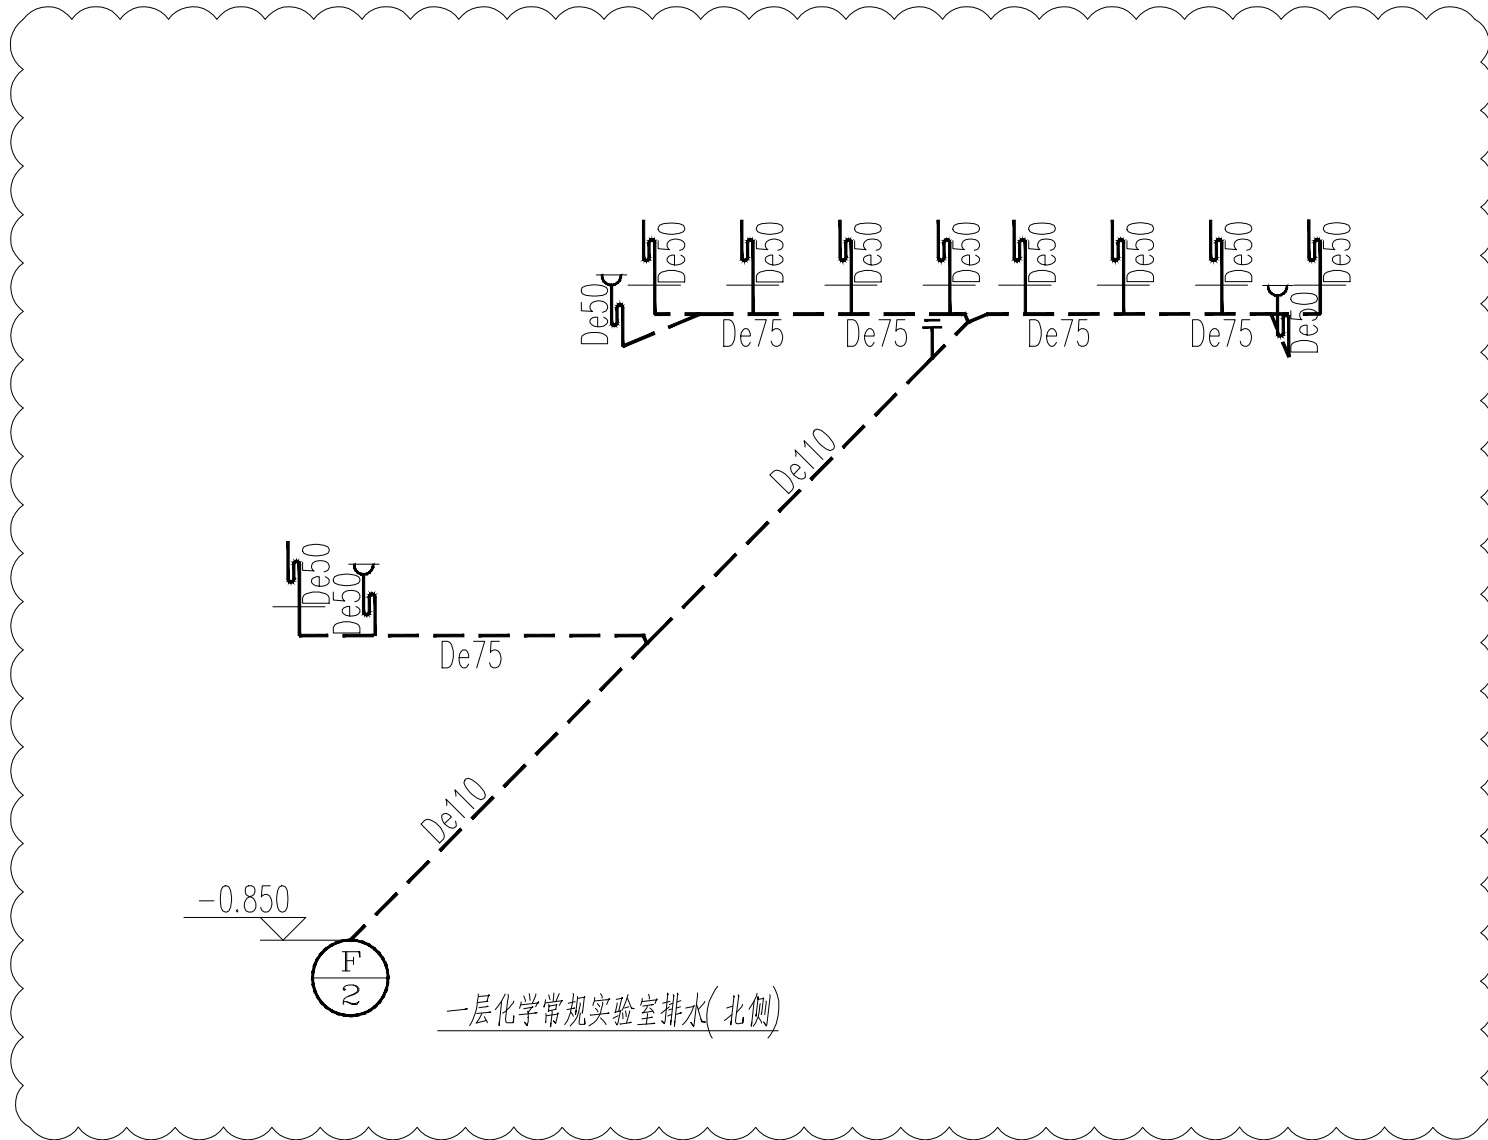

一层化学常规实验室排水(北侧)

 设计单位 DESIGN



江阴市城乡规划设计院有限公司
JIANGYIN PLANNING & DESIGN INSTITUTE Co., Ltd

建筑工程设计甲级: A132014950

地址: 江苏省江阴市五星路8号

邮编: 214133

邮箱: jyghs@vip.163.com

合作设计单位 COOPERATIVE DESIGN

建设单位 江阴市山观高级中学 CLIENT

江阴市教育局

江阴市城市重点建设项目管理中心

工程名称 PROJECT

江阴市高中学校扩容项目(山观高中改造)

子项名称 BRANCH PROJECT

实验综合楼

图纸名称 DRAWING TITLE

给排水变更修改图二

类别	姓名	签名
PROJECT CHIEF	刘敏	刘敏
PROJECT MANAGER	薛磊	薛磊
DISCIPLINE CHIEF	周新	周新
DRAWN BY	张婉明	张婉明
DESIGNED BY	张婉明	张婉明
CHECKED BY	周新	周新
AUDITOR BY	李晓丰	李晓丰
APPROVED BY	徐正	徐正

会签

COUNTERSIGN

建筑

电气

暖通

给排水

设计阶段

变更

设计编号

JS2025-010-1

专业

给排水

图号

排水变01-2/2

版次

第一版

日期

2026.03

执业注册章

CHARTERED ARCHITECT/ENGINEER

中国注册章

江苏省工程勘察设计出图专用章

江阴市城乡规划设计院有限公司

资质等级范围: 市政行业(道路工程)专业甲级;

建筑行业(建筑工程)甲级; 风景园林工程

专业甲级。

资质证书编号: A132014950 有效期至: 2029年7月12日

申明

STATEMENT

本设计图由江阴市城乡规划设计院有限公司, 对本项目的任何复制或

使用均须事先征得设计院的同意。

本图未加盖本设计院出图专用章无效。

All design and copying of this print is the property of Jiangyin Planning & Design Institute Co., Ltd.

It is invalid in any purpose without our writers permission.