


设计编号: 26-SU-N-004



二〇二六年七月

COPYRIGHT (C) 2025, SCDADRI CO., LTD

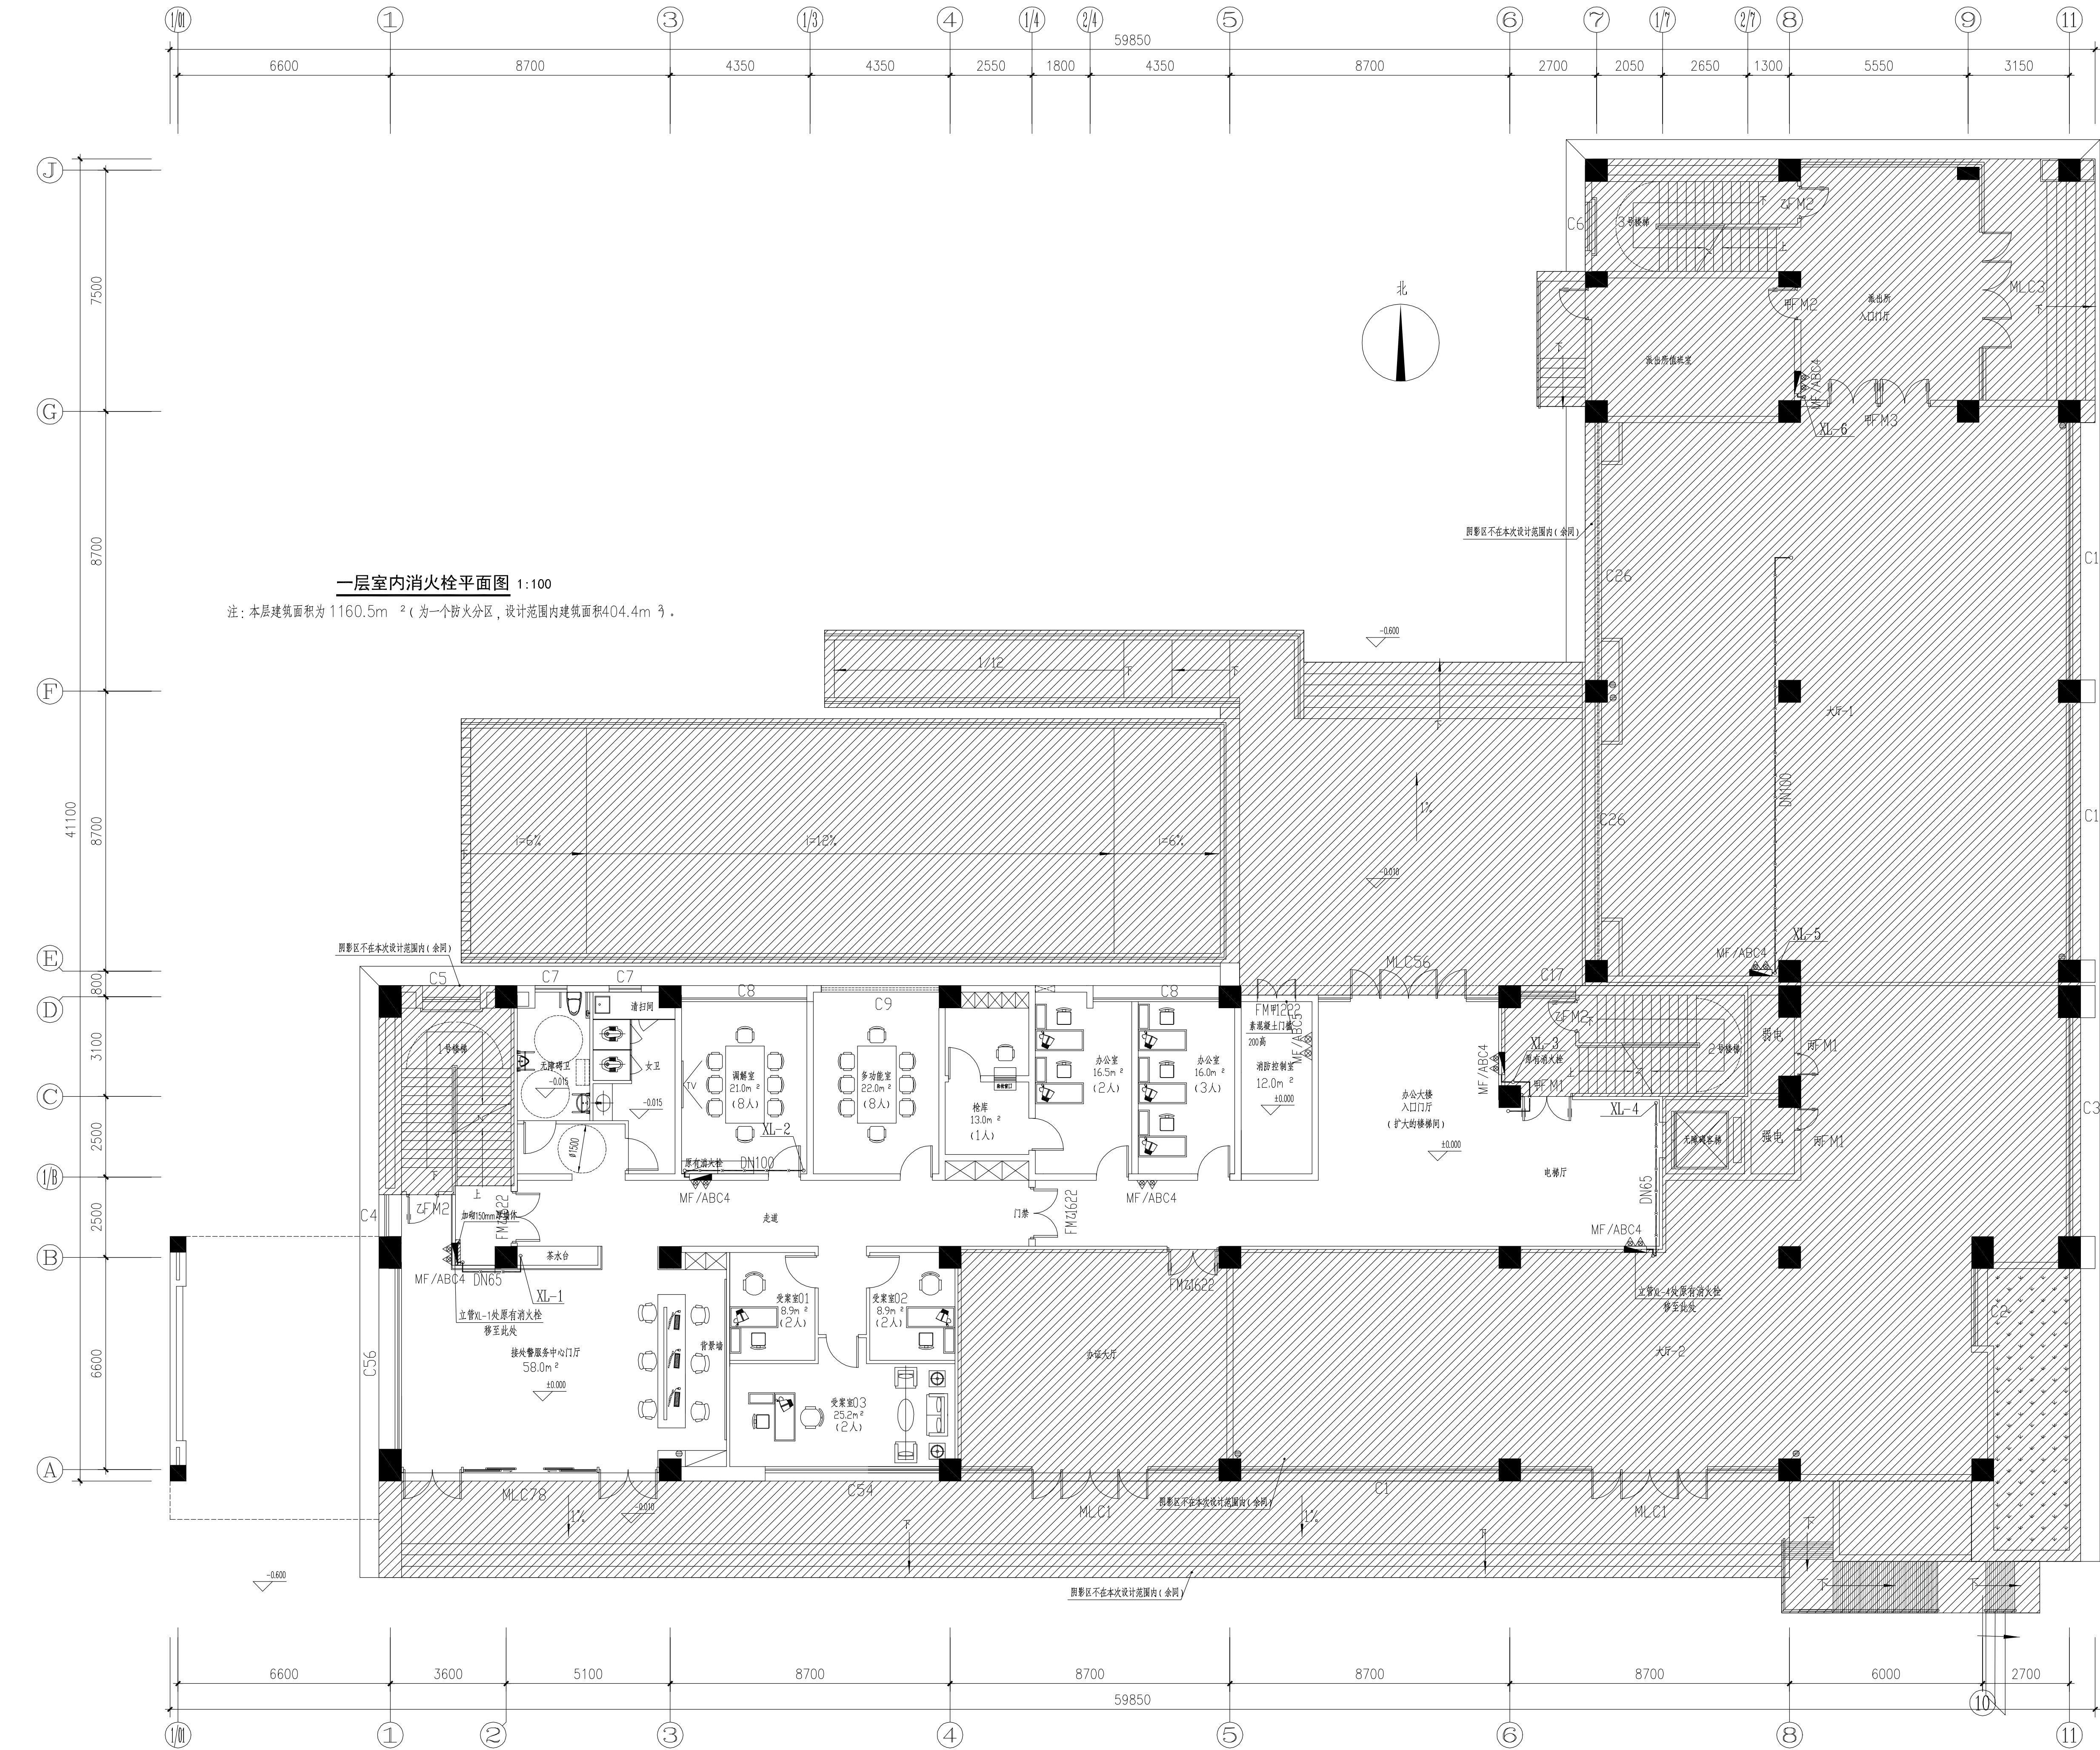

一层室内消火栓平面图 1:100

注：本层建筑面积为1160.5m²（为一个防火分区，设计范围内建筑面积404.4m²）。

备注：本次改造利用原有消防水池、消防泵房和高位消防水箱，并应按照原设计图纸组织专业机构检测室内消火栓系统的完整性，保证系统的消防设备能正常使用，若无法使用应重新维修或更换。

设计单位
Design Institute

江苏现代建筑设计
有限公司

JIANGSU MODERN ARCHITECTURAL DESIGN CO., LTD.

建筑行业（建筑工程）甲级 A232006385

资质等级范围：建筑行业（建筑工程）甲级

资质证书编号：A132A06232 有效期至：2029年09月20日

附注：
NOTES:

1. 本图未加章本单出图专用章无效。

2. 本图的版权归江苏现代建筑设计有限公司所有。

3. 正式施工前，施工图必须通过建设行政主管部门及人防主管部门审核批准的有资质的施工图审查单位进行的施工图审查，在审查合格后还需进行各方责任主体单位参加的图纸会审，如发现问题需经设计变更后才能作为正式施工的依据。

版本
REVISION

日期
DATE

版本说明
DESCRIPTION

01

2026.06

施工图

建设单位
CLIENT

宿迁市公安局

合作设计单位
JOINT DESIGN UNIT

江苏省工程勘察设计院有限公司

资质等级范围：建筑行业（建筑工程）甲级

资质证书编号：A132A06232 有效期至：2029年09月20日

注册执业专用章
REGISTERED ARCHITECT (SEAL)

姓名：徐忠勇

注册号：3200638-CS005

有效期：至2028年6月

审定
AUTHORIZED BY

项目经理
PROJECT MANAGER

项目负责人
CHIEF ARCHITECT

专业负责人
SPECIALIST RESPONSIBILITY

审核
APPROVED BY

校对
CHECKED BY

设计
DESIGNED BY

制图
DRAWN BY

曹磊

曹磊

闫士静

徐忠勇

徐忠勇

王珏

葛留刚

葛留刚

项目名称
PROJECT NAME

宿迁市公安局古城派出所

业务用房适用性改造设计项目

消防改造

图纸名称
SUB-PROJECT

一层室内消火栓平面图

设计号
PROJECT NO.

26-SU-N-004

专业
SPECIALTY

给排水

比例
SCALE

1:100

阶段
STAGE


施工图

日期
DATE

2026.06

图号
DRAWING NO.

水施-02

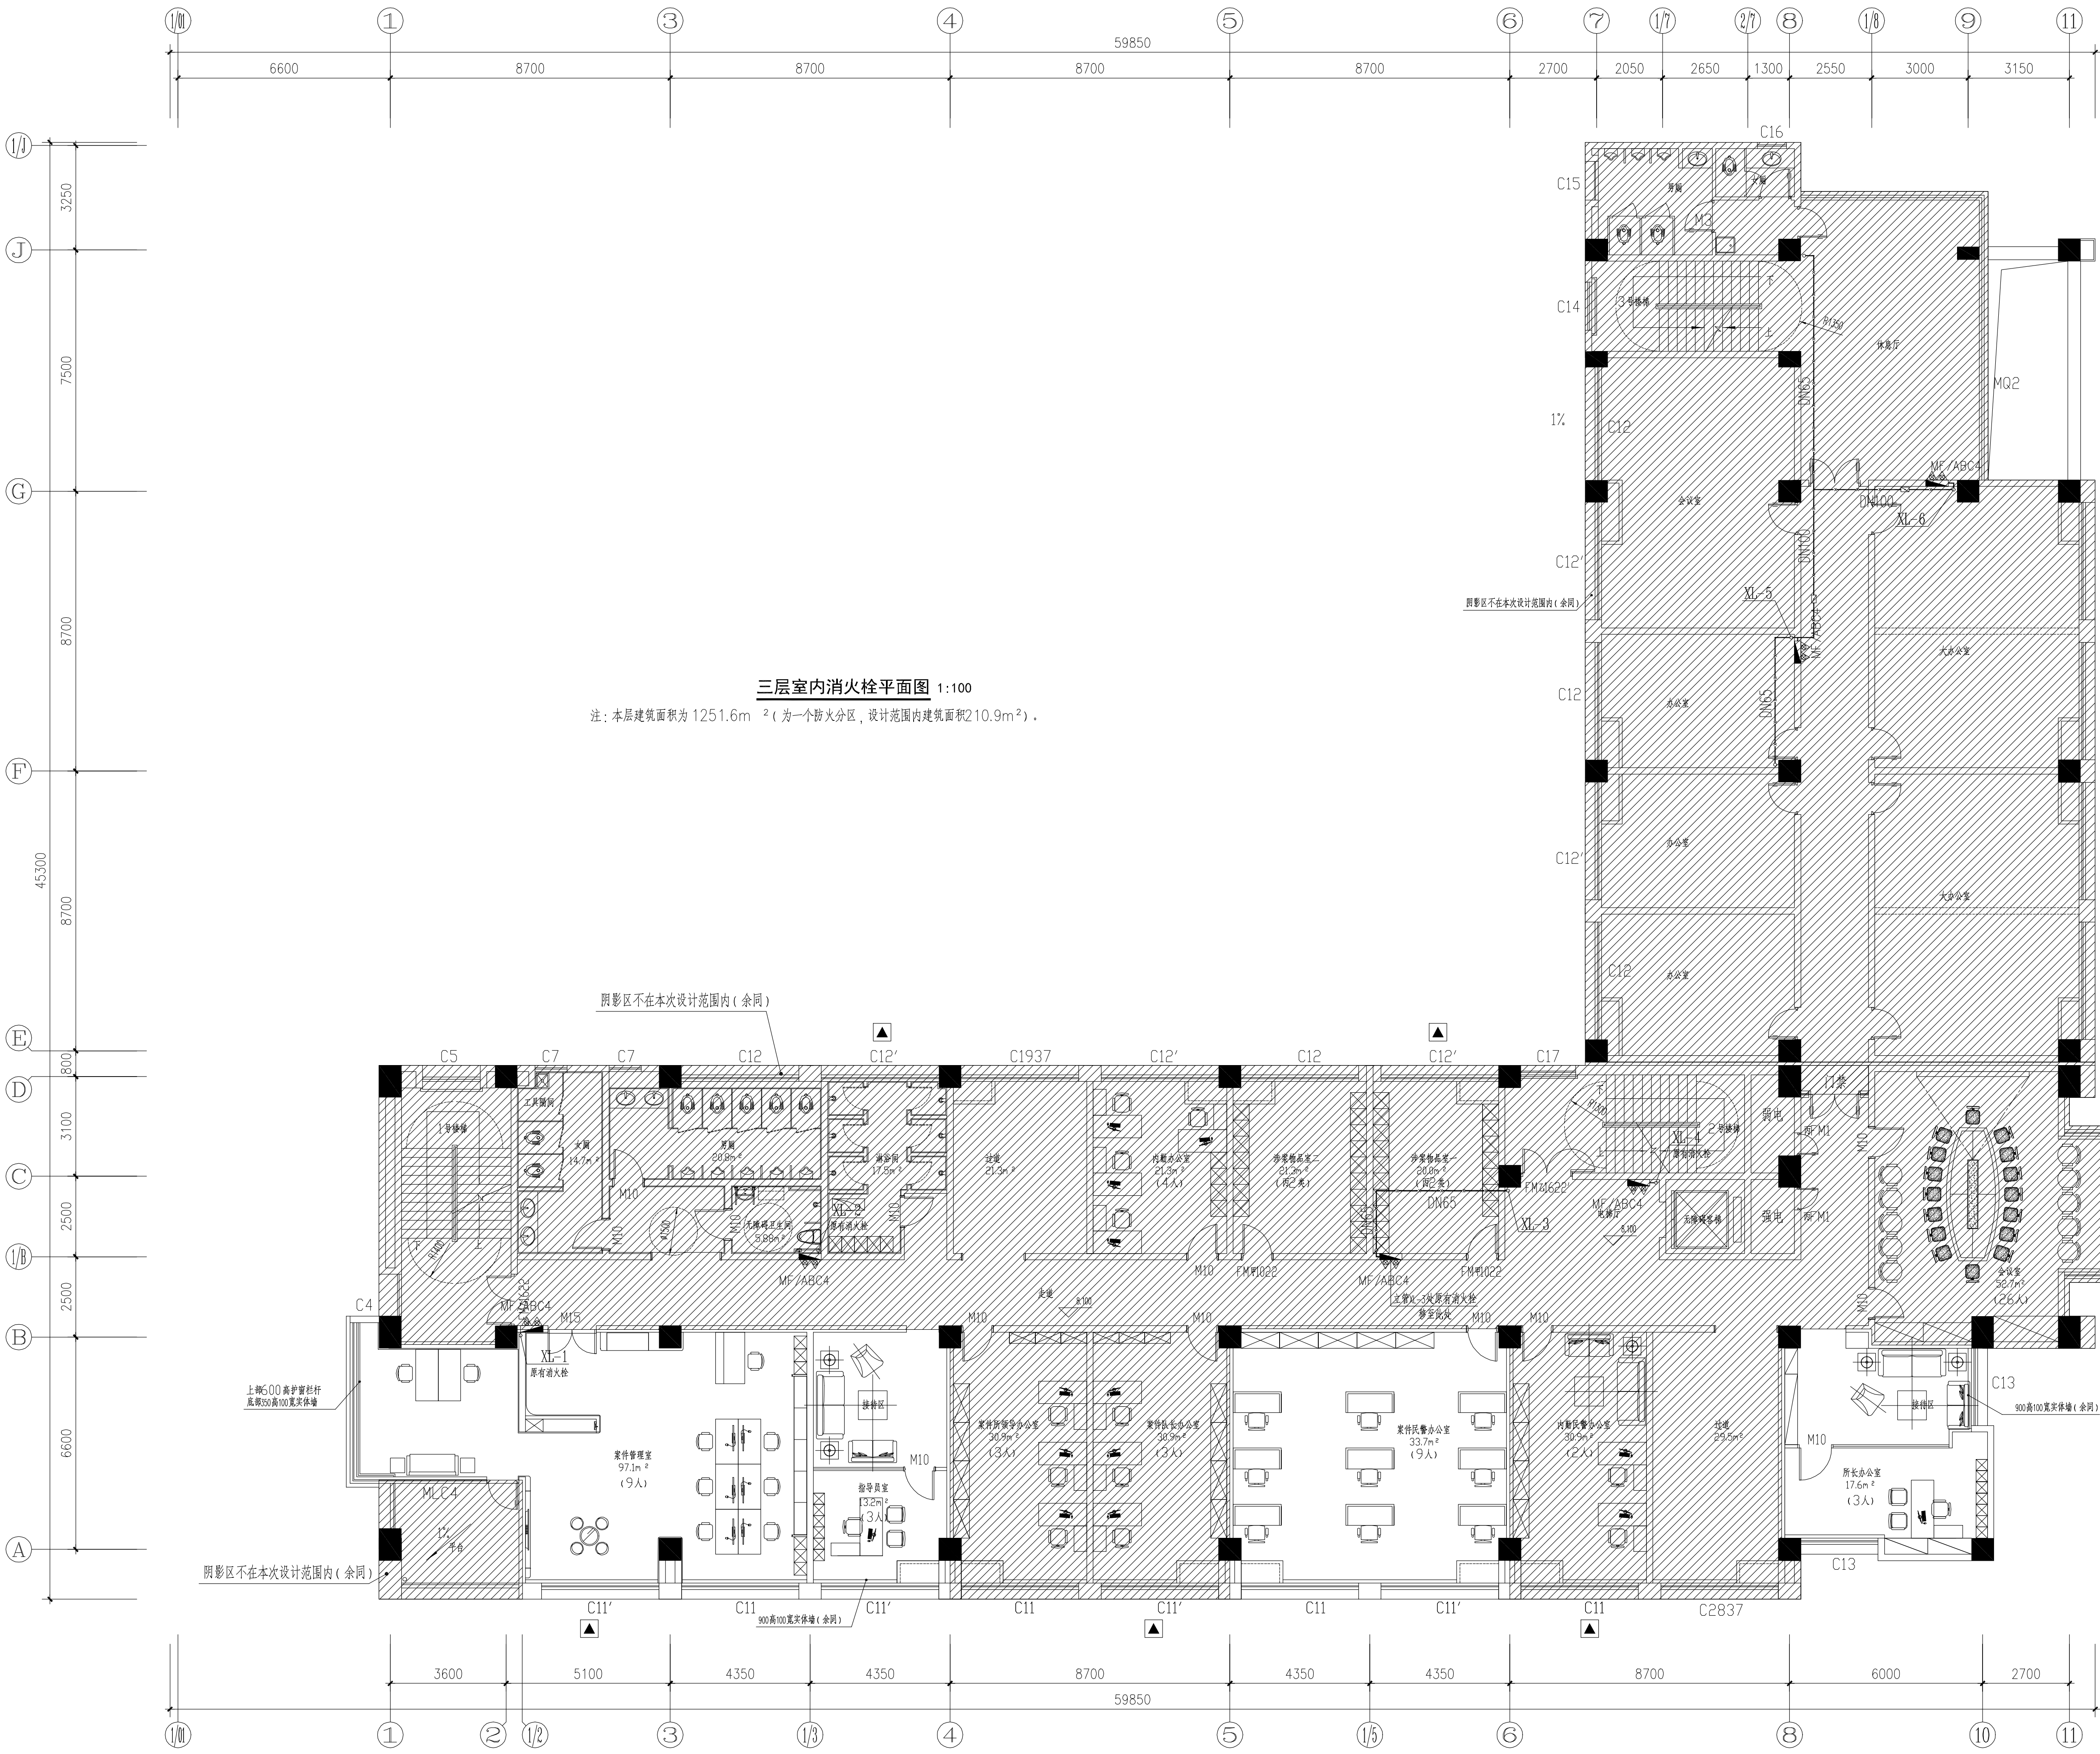

三层室内消火栓平面图 1:100

注：本层建筑面积为 1251.6m² (为一个防火分区，设计范围内建筑面积210.9m²)。

设计单位
Design Institute

江苏现代建筑设计
有限公司

JIANGSU MODERN ARCHITECTURAL DESIGN CO., LTD.

建筑行业(建筑工程)甲级 A232006385

甲级 A232006385

建筑行业(人防工程)乙级 A232006385

甲级 A232006385

附注:
NOTES:

1. 本图未加盖本单位出图专用章无效。

2. 本图的版权归江苏现代建筑设计有限公司所有。

3. 正式施工前，施工图必须通过建设行政主管部门及人防主管部门审核批准的有资质的施工图审查单位进行的施工图审查，在审查合格后还需进行各方责任主体单位参加的图纸会审，如发现问题的需经设计变更后才能作为正式施工的依据。

版本 REVISION	日期 DATE	版本说明 DESCRIPTION
01	2026. 06	施工图

建设单位
CLIENT

宿迁市公安局

合作设计单位
JOINT DESIGN UNIT

单位出图专用章
UNIT OUTGOING SPECIAL SEAL

江苏省工程勘察设计出图专用章

江苏现代建筑设计有限公司

资质等级范围: 建筑行业(建筑工程)甲级

资质证书编号: A132A06232 有效期至: 2029年09月20日

注册执业专用章
REGISTERED ARCHITECT/ENGINEER

中华人民共和国注册公用设备工程师(给排水)

姓名: 徐忠勇

注册号: 3200638-CS005

有效期: 至2028年6月

审定 AUTHORISED BY	曹磊	审核 CHECKED BY	徐忠勇
项目经理 PROJECT MANAGER	曹磊	校对 CORRECTED BY	王珏
项目负责人 CHIEF ARCHITECT	闫士静	设计 DESIGNED BY	葛留刚
专业负责人 SPECIALTY RESPONSIBILITY	徐忠勇	制图 DRAWN BY	葛留刚

项目名称
PROJECT NAME

宿迁市公安局古城派出所

业务用房适用性改造设计项目


消防改造

图纸名称
Sub-Project

三层室内消火栓平面图

设计号 PROJECT NO.	26-SU-N-004	专业 SPECIALTY	给排水
比例 SCALE	1:100	阶段 STATUS	施工图
日期 DATE	2026. 06	图号 DRAWING NO.	水施-03

备注：本次改造利用原有消防水池、消防泵房和高位消防水箱，并应按照原设计图纸组织专业机构检测室内消火栓系统的完整性，保证系统的消防设备能正常使用，若无法使用应重新维修或更换。

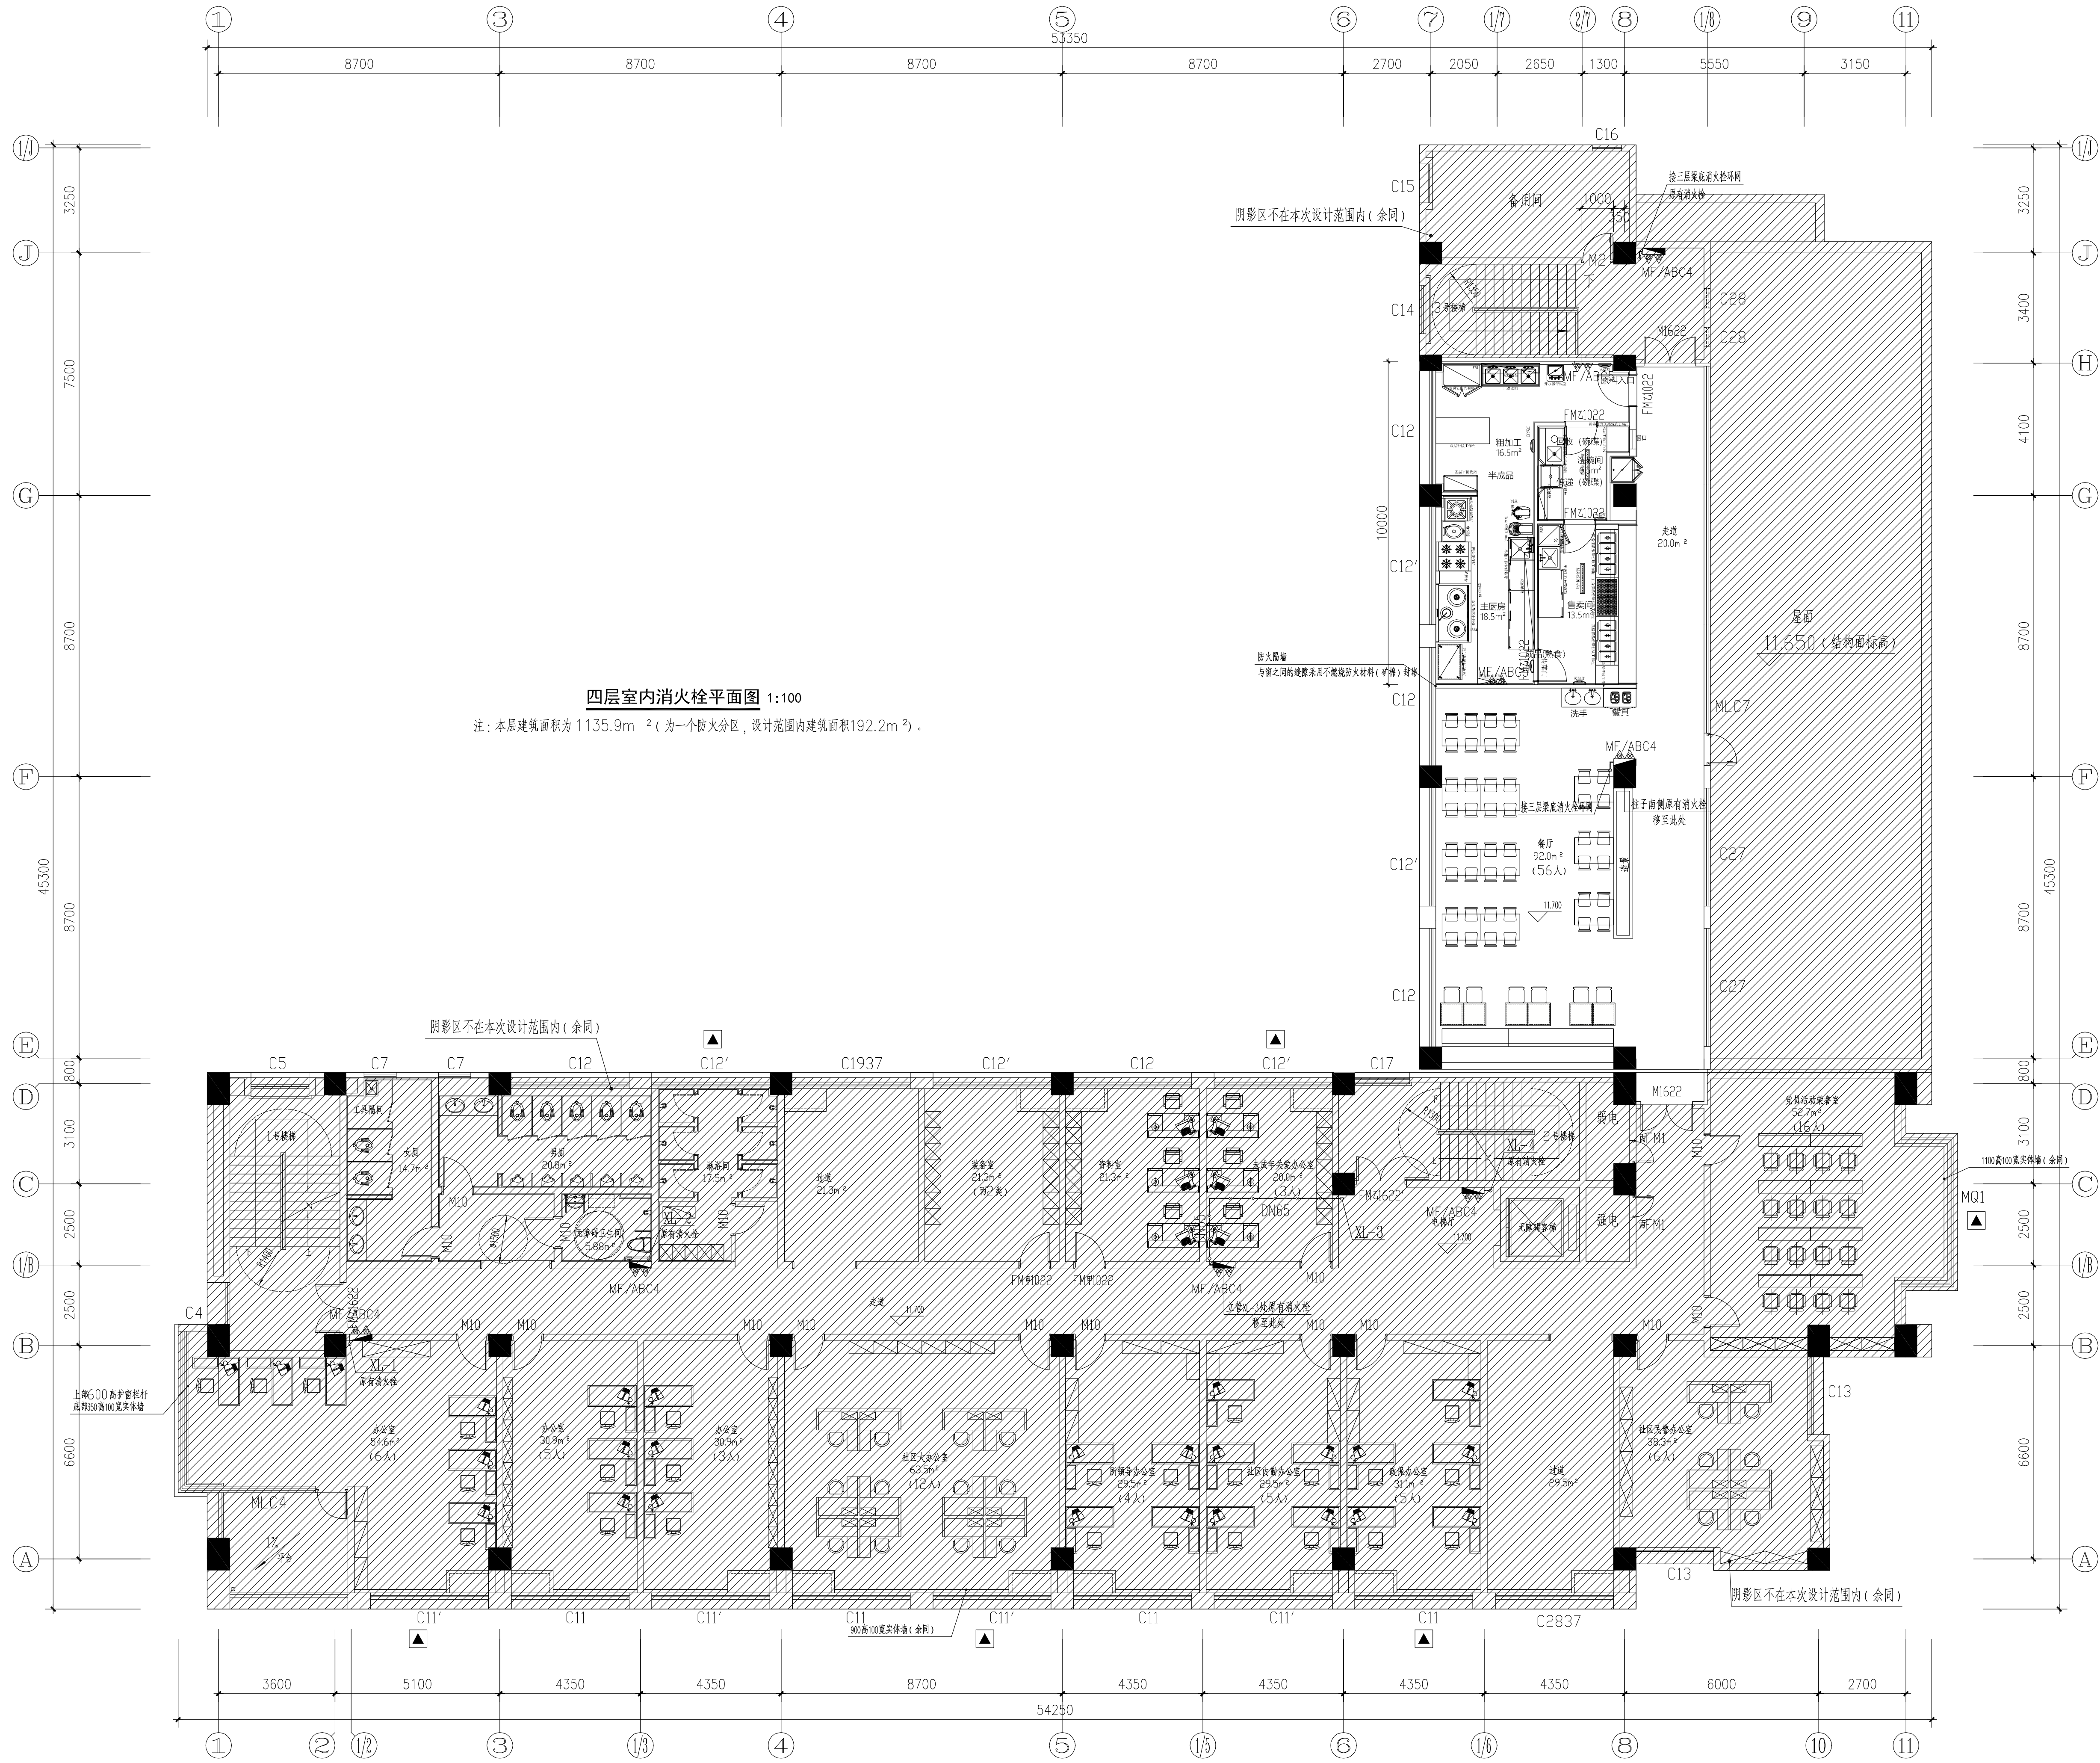

四层室内消火栓平面图 1:100

注：本层建筑面积为 1135.9m² (为一个防火分区，设计范围内建筑面积192.2m²)。

备注：本次改造利用原有消防水池、消防泵房和高位消防水箱，并应按照原设计图纸组织专业机构检测室内消火栓系统的完整性，保证系统的消防设备能正常使用，若无法使用应重新维修或更换。

设计单位
Design Institute

江苏现代建筑设计
有限公司

JIANGSU MODERN ARCHITECTURAL DESIGN CO., LTD.

建筑行业（建筑工程）甲级 A232006385

资质等级范围：建筑行业（建筑工程）甲级

资质证书编号：A132A06232 有效期至：2029年09月20日

附注：
NOTES:

1. 本图未加章本单出图专用章无效。

2. 本图的版权归江苏现代建筑设计有限公司所有。

3. 正式施工前，施工图必须通过建设行政主管部门及人防主管部门审核批准的有资质的施工图审查单位进行的施工图审查，在审查合格后还需进行各方责任主体单位参加的图纸会审，如发现问题需经设计变更后才能作为正式施工的依据。

版本
REVISION

日期
DATE

版本说明
DESCRIPTION

01

2026. 06

施工图

建设单位
CLIENT

宿迁市公安局

合作设计单位
JOINTLY DESIGN WITH

江苏省工程勘察设计出图专用章
江苏现代建筑设计有限公司
资质等级范围：建筑行业（建筑工程）甲级
资质证书编号：A132A06232 有效期至：2029年09月20日

注册执业专用章
REGISTERED ARCHITECT (SEAL)

中华人民共和国注册公用设备工程师（给排水）
姓名：徐忠勇
注册号：3200638-CS005
有效期：至2028年6月

审定
AUTHORIZED BY

项目经理
PROJECT MANAGER

项目负责人
CHIEF ARCHITECT

专业负责人
SPECIALTY RESPONSIBILITY

审核
APPROVED BY

校对
CHECKED BY

设计
DESIGNED BY

制图
DRAWN BY

曹磊

曹磊

闫士静

徐忠勇

徐忠勇

王珏

葛留刚

葛留刚

项目名称
PROJECT NAME

宿迁市公安局古城派出所

业务用房适用性改造设计项目

消防改造

图纸名称
SUB PROJECT

四层室内消火栓平面图

设计号
PROJECT NO.

26-SU-N-004

专业
SPECIALTY

给排水

比例
SCALE

1:100

阶段
STATUS


施工图

日期
DATE

2026. 06

图号
DRAWING NO.

水施-04

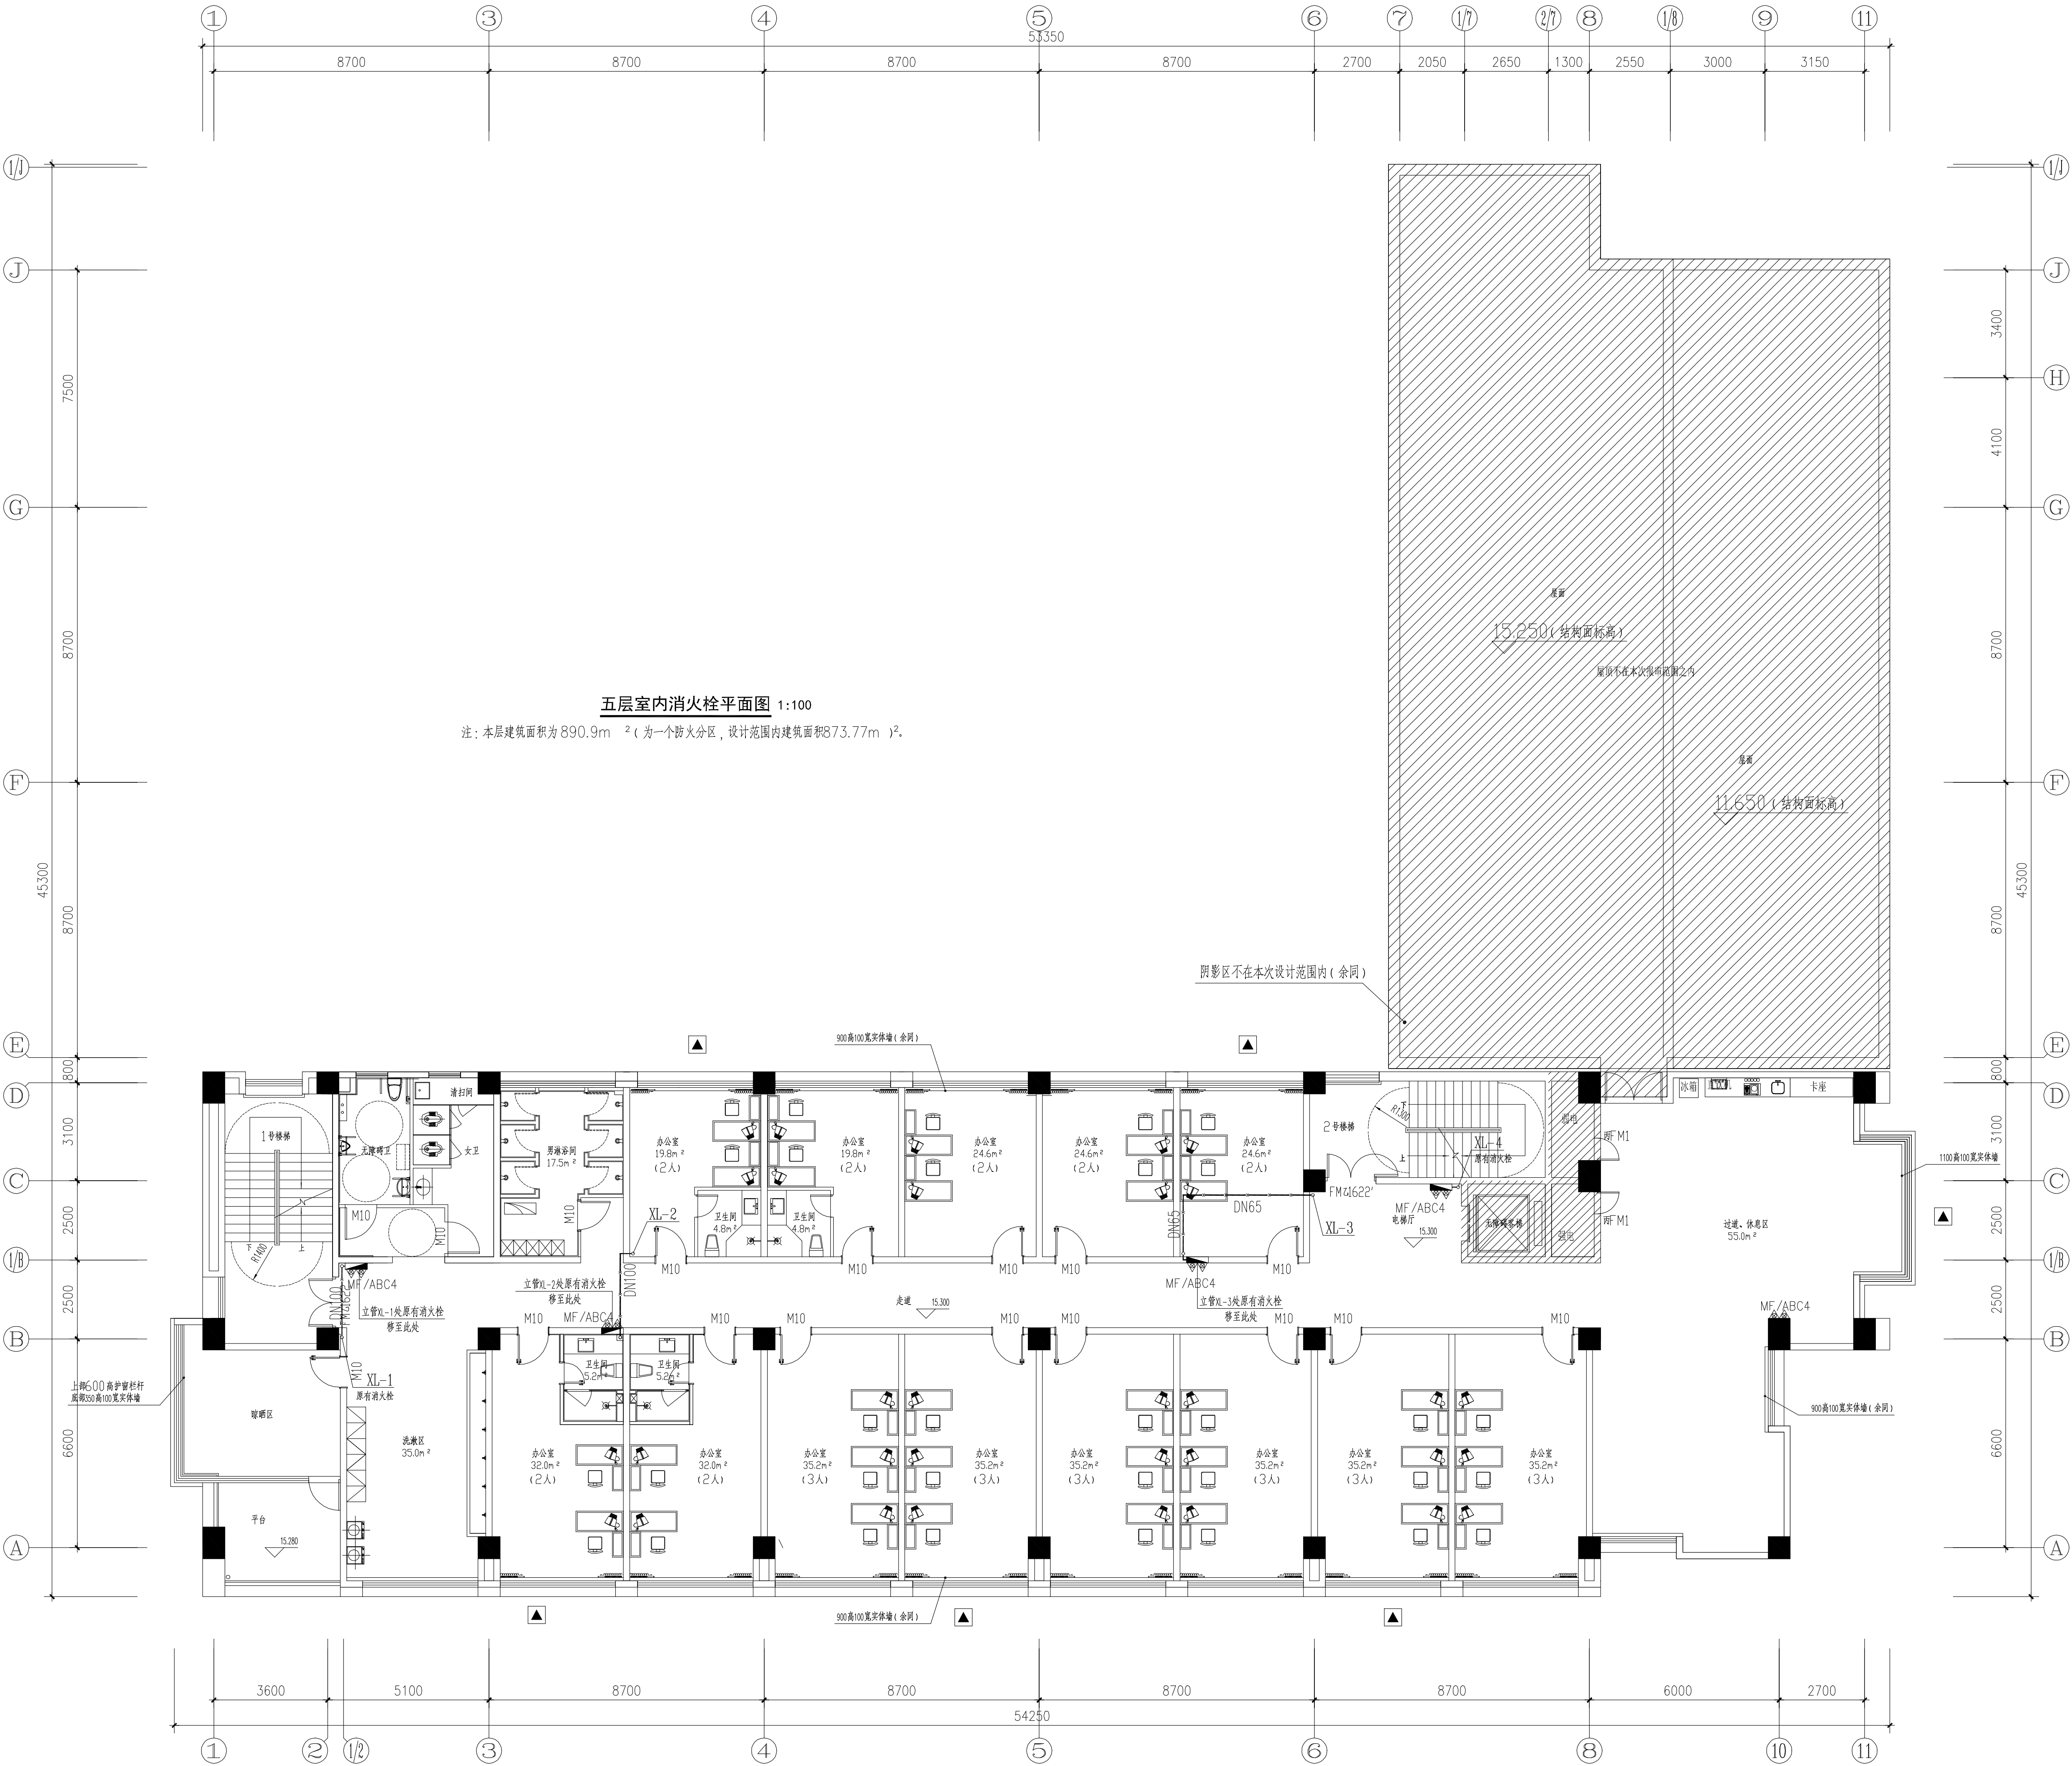

备注: 本次改造利用原有消防水池、消防泵房和高位消防水箱, 并按按照原设计图纸组织专业机构检测室内消火栓系统的完整性, 保证系统的消防设备能正常使用, 若无法使用应重新维修或更换。

设计单位
Design Institute

江苏现代建筑设计
有限公司

JIANGSU MODERN ARCHITECTURAL DESIGN CO., LTD.

建筑行业(建筑工程)甲级 A232006385

资质等级范围: 建筑行业(建筑工程)甲级

资质证书编号: A132A06232 有效期至: 2029年09月20日

附注:
NOTES:

1. 本图未加盖本单位出图专用章无效。

2. 本图的版权归江苏现代建筑设计有限公司所有。

3. 正式施工前, 施工图必须通过建设行政主管部门及人防主管部门审核批准的有资质的施工图审查单位进行的施工图审查, 在审查合格后还需进行各方责任主体单位参加的图纸会审, 如发现问题需经设计变更后才能作为正式施工的依据。

版本
REVISION

日期
DATE

版本说明
DESCRIPTION

01

2026. 06

施工图

建设单位
CLIENT

宿迁市公安局

合作设计单位
JOINTLY DESIGNED WITH

江苏省工程勘察设计出图专用章

江苏省工程勘察设计出图专用章

资质等级范围: 建筑行业(建筑工程)甲级

资质证书编号: A132A06232 有效期至: 2029年09月20日

注册执业专用章
REGISTERED ARCHITECT (SEAL)

中华人民共和国注册公用设备工程师(给排水)

姓名: 徐忠勇

注册号: 3200638-CS005

有效期: 至2028年6月

审定
AUTHORIZED BY

项目经理
PROJECT MANAGER

项目负责人
CHIEF ARCHITECT

专业负责人
SPECIALIST RESPONSIBILITY

审核
CHECKED BY

校对
CHECKED BY

设计
DESIGNED BY

制图
DRAWN BY

曹磊

曹磊

闫士静

徐忠勇

徐忠勇

王珏

葛留刚

葛留刚

项目名称
PROJECT NAME

宿迁市公安局古城派出所

业务用房适用性改造设计项目

子项名称
SUB PROJECT

消防改造

图纸名称
SUBJECT

五层室内消火栓平面图

设计号
PROJECT NO.

专业
SPECIALTY

26-SU-N-004

给排水

比例
SCALE

阶段
STAGE

1:100

施工图

日期
DATE


图号
DRAWING NO.

2026. 06

水施-05

Copyright © 2024. SMOORE CO., LTD.

备注：本次改造利用原有消防水池、消防泵房和高位消防水箱，并应按照原设计图纸组织专业机构检测室内消火栓系统的完整性，保证系统的消防设备能正常使用，若无法使用应重新维修或更换。

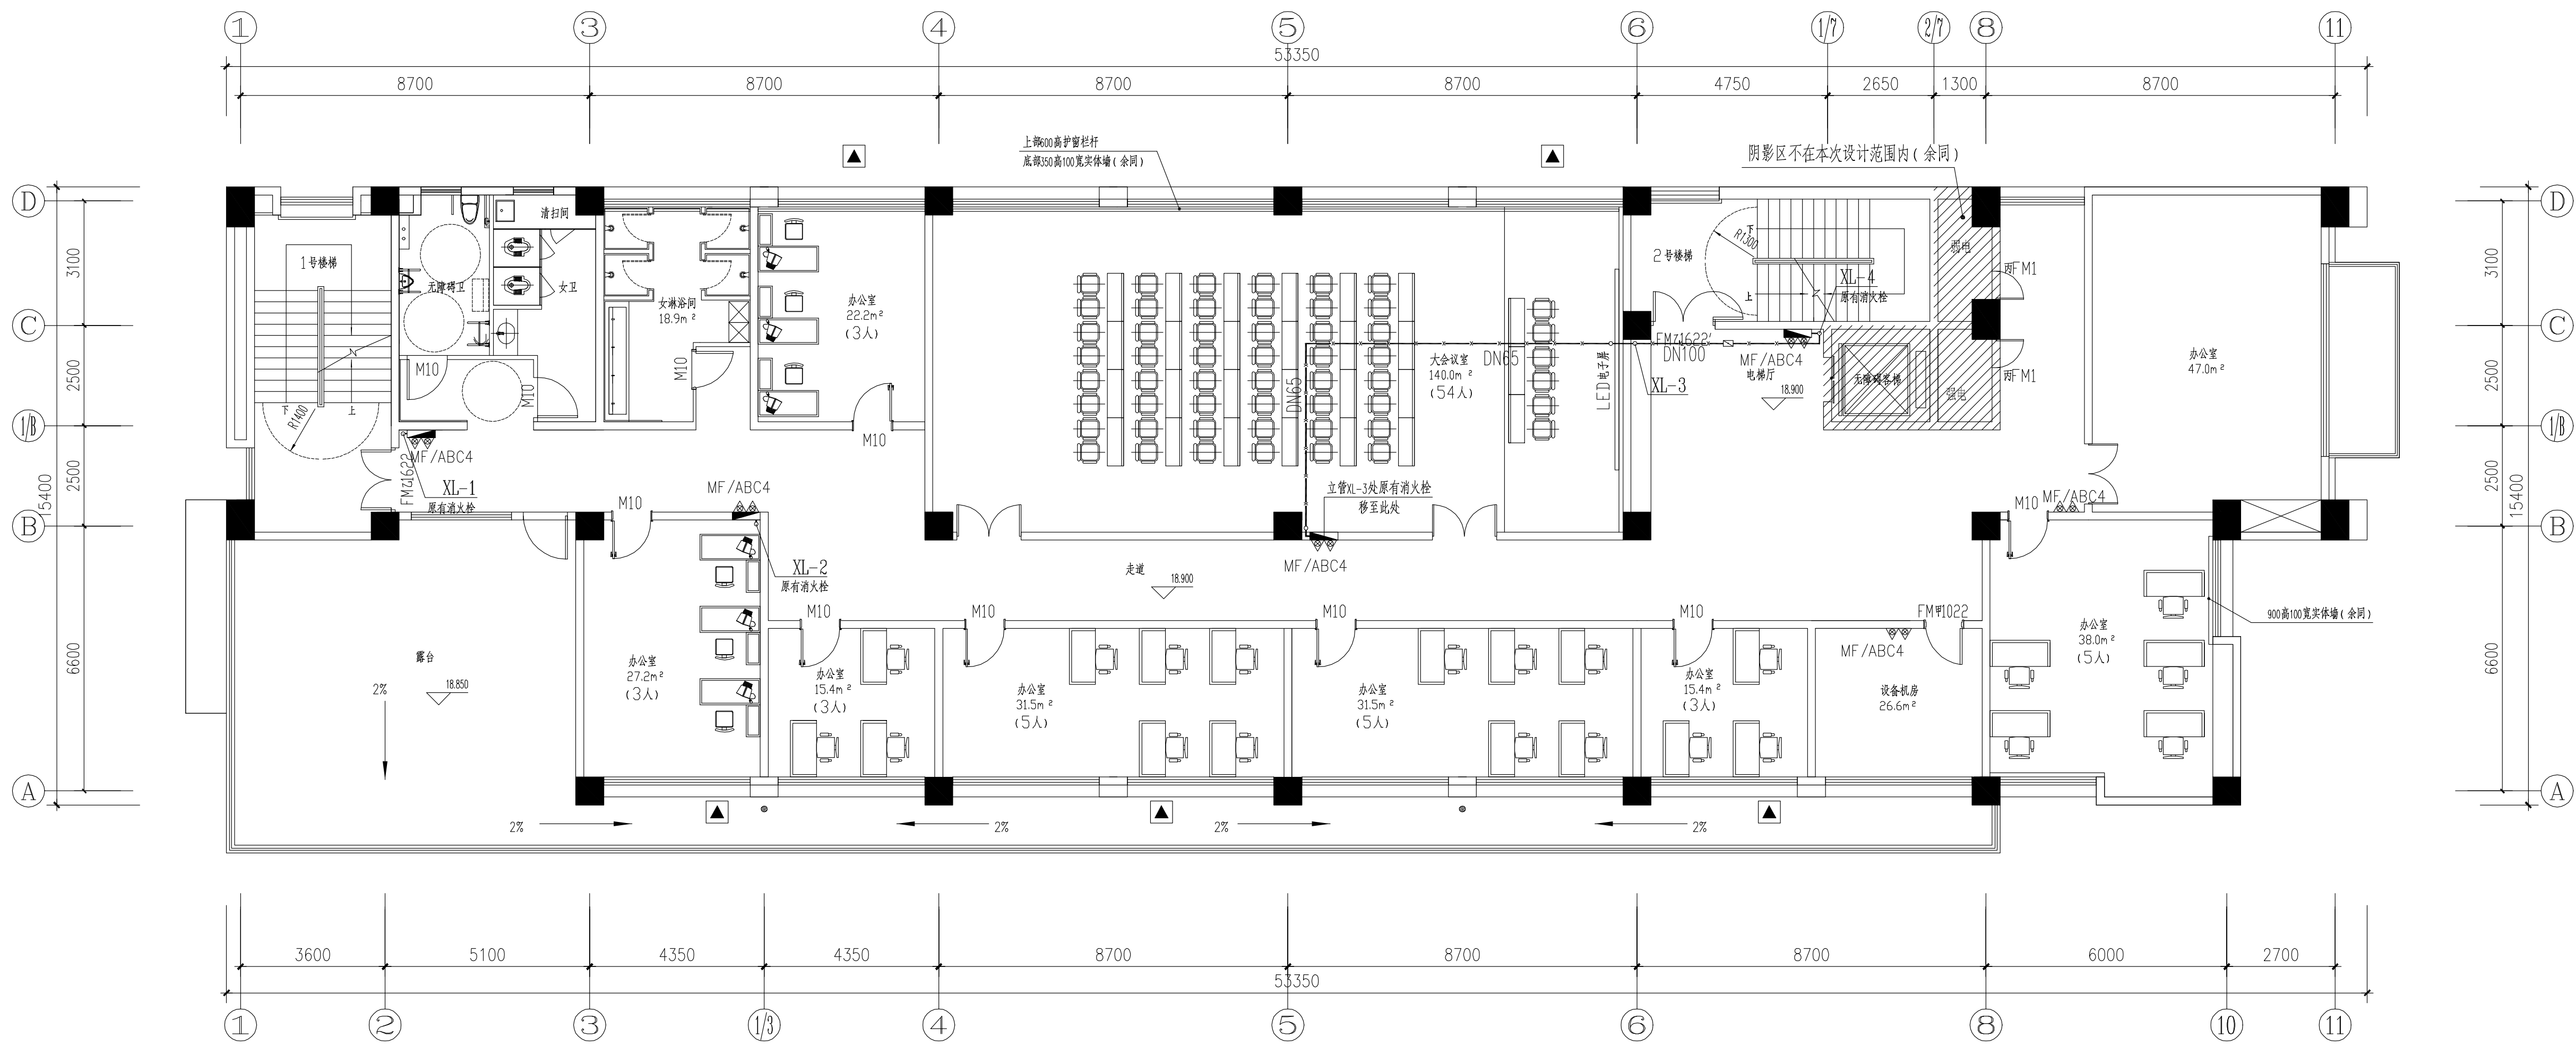

六层室内消火栓平面图 1:100

注：本层建筑面积为 709.6m² (为一个防火分区，设计范围内建筑面积692.47m²)。

设计单位
Design Institute

江苏现代建筑设计
有限公司

JIANGSU MODERN ARCHITECTURAL DESIGN CO., LTD.

建筑行业（建筑工程）甲级 A232006385

消防（人防）工程（人防工程）乙级 A232006385

建筑行业（人防工程）乙级 A232006385

附注：
NOTES:

1. 本图未加盖本单位出图专用章无效。

2. 本图的版权归江苏现代建筑设计有限公司所有。

3. 正式施工前，施工图必须通过建设行政主管部门及人防主管部门审核批准的有资质的施工图审查单位进行的施工图审查，在审查合格后还需进行各方责任主体单位参加的图纸会审，如发现问题需经设计变更后才能作为正式施工的依据。



版本	日期	版本说明
01	2026. 06	施工图

建设单位	宿迁市公安局
------	--------

合作设计单位	
--------	--

单位出图专用章	江苏省工程勘察设计出图专用章
设计单位	江苏现代建筑设计有限公司
资质等级范围	建筑行业（建筑工程）甲级
资质证书编号	A132A06232 有效期至：2029年09月20日


注册执业专用章	中华人民共和国注册公用设备工程师（给排水）
姓名	徐忠勇
注册号	3200638-CS005
有效期	至2028年6月

本图须加盖本公司出图签章，否则一律无效		
审定	曹磊	曹磊
项目经理	曹磊	曹磊
项目负责人	闫士静	闫士静
专业负责人	徐忠勇	徐忠勇
审核	徐忠勇	徐忠勇
校对	王珏	王珏
设计	葛留刚	葛留刚
制图	葛留刚	葛留刚

项目名称	宿迁市公安局古城派出所
子项名称	业务用房适用性改造设计项目

图纸名称	六层室内消火栓平面图
------	------------

设计号	26-SU-N-004	专业	给排水
比例	1:100	阶段	施工图
日期	2026. 06	图号	水施-06

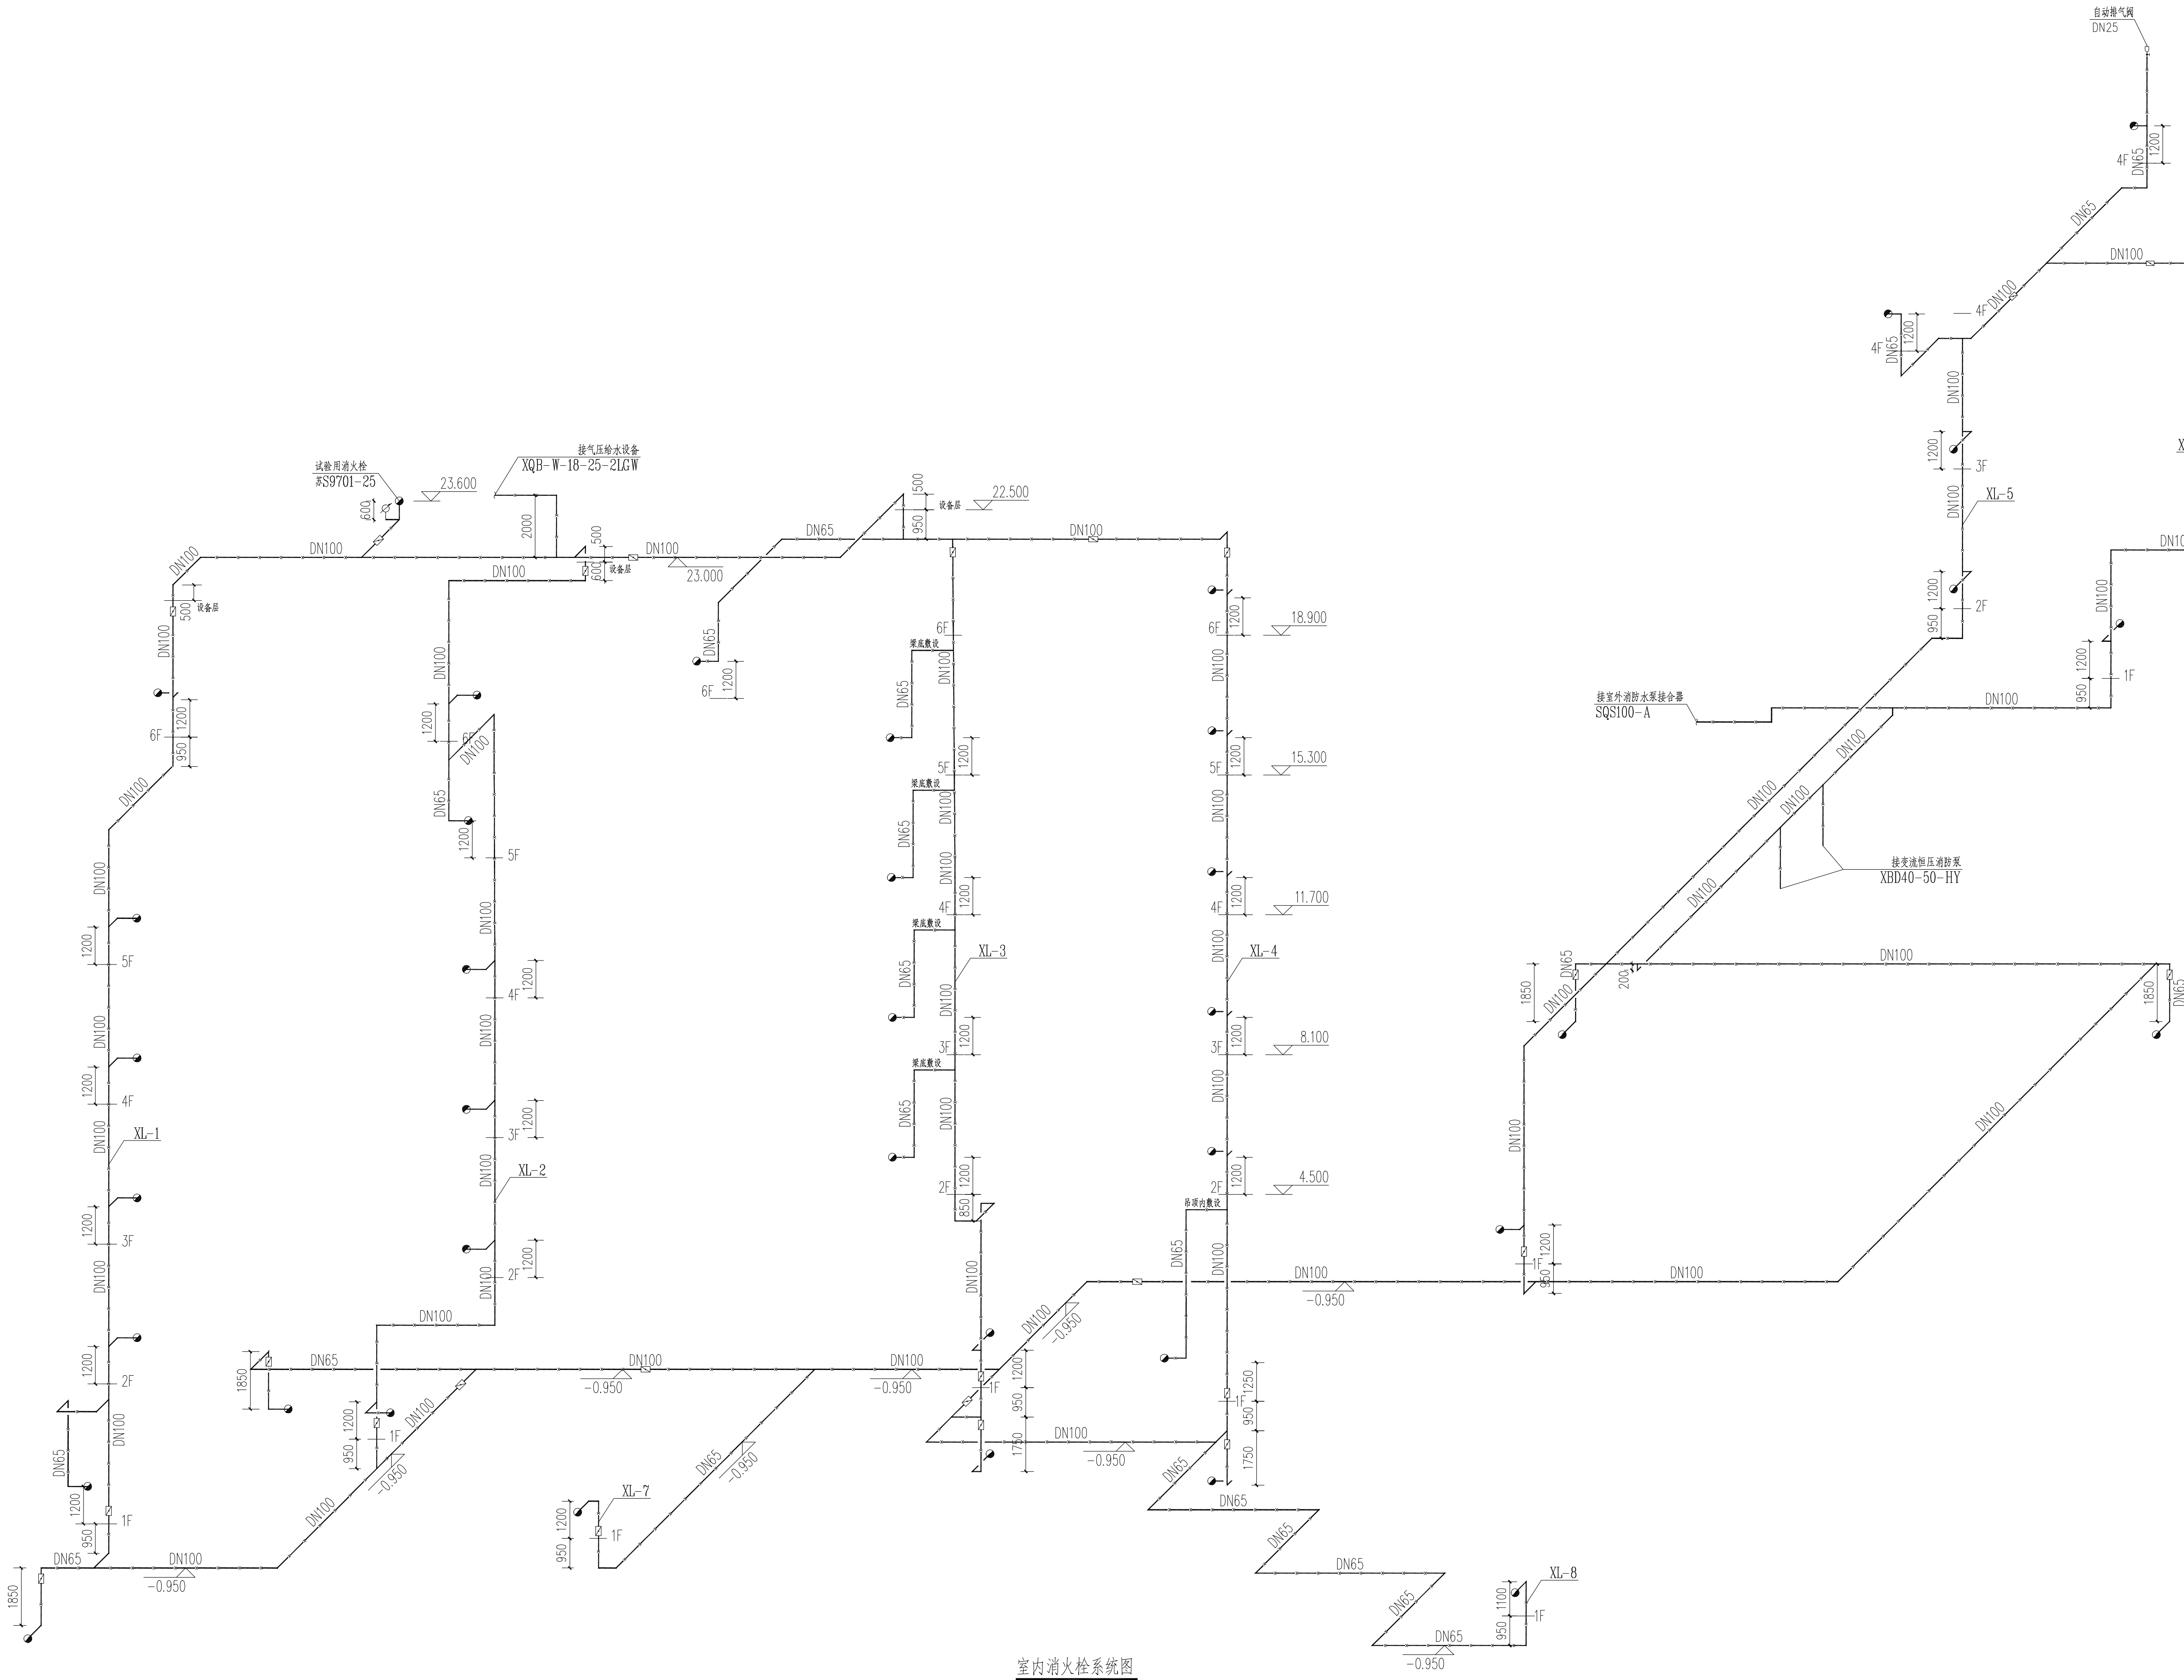

室内消火栓系统图

备注：本次改造利用原有消防水池、消防泵房和高位消防水箱，并应按照原设计图纸组织专业机构检测室内消火栓系统的完整性，保证系统的消防设备能正常使用，若无法使用应重新维修或更换。

设计单位
Design Institute

江苏现代建筑设计
有限公司

JIANGSU MODERN ARCHITECTURAL DESIGN CO., LTD.

建筑行业（建筑工程）甲级 A232006385

甲级 A232006385

建筑行业（人防工程）乙级 A232006385

乙级 A232006385

附注：
NOTES:

1. 本图未加章本单出图专用章无效。
2. 本图的版权归江苏现代建筑设计有限公司所有。
3. 正式施工前，施工图必须通过建设行政主管部门及人防主管部门审核批准的有资质的施工图审查单位进行的施工图审查，在审查合格后还需进行各方责任主体单位参加的图纸会审，如发现问题需经设计变更后才能作为正式施工的依据。

版本
REVISION

日期
DATE

版本说明
DESCRIPTION

01

2026. 06

施工图

建设单位
CLIENT

宿迁市公安局

合作设计单位
JOINTLY DESIGN WITH

单位出图专用章
UNIT OUTGOING SPECIAL SEAL

江苏省工程勘察设计出图专用章

江苏现代建筑设计有限公司

资质等级范围: 建筑行业（建筑工程）甲级

资质证书编号: A132A06232 有效期至: 2029年09月20日

注册执业专用章
REGISTERED ARCHITECT SEAL

中华人民共和国注册公用设备工程师（给排水）

姓名: 徐忠勇

注册号: 3200638-CS005

有效期: 至2028年6月

本图须加章本公司出图签章, 否则一律无效

审定
AUTHORIZED BY

曹磊

曹磊

项目经理
PROJECT MANAGER

曹磊

曹磊

项目负责人
CHIEF ARCHITECT

闫士静

闫士静

专业负责人
SPECIALTY RESPONSIBILITY

徐忠勇

徐忠勇

审核
APPROVED BY

徐忠勇

徐忠勇

校对
CHECKED BY

王珏

王珏

设计
DESIGNED BY

葛留刚

葛留刚

制图
DRAWN BY

葛留刚

葛留刚

项目名称
PROJECT NAME

宿迁市公安局古城派出所

子项名称
SUB PROJECT

业务用房适用性改造设计项目

图纸名称
Sub-Project

消防改造

设计号
PROJECT NO.

26-SU-N-004

专业

给排水

比例
SCALE

1:100

阶段

施工图

日期
DATE

2026. 06

图号

水施-07

图号
DRAWING NO.

水施-07