


COPYRIGHT (C) 2022, SCDADRI CO., LTD

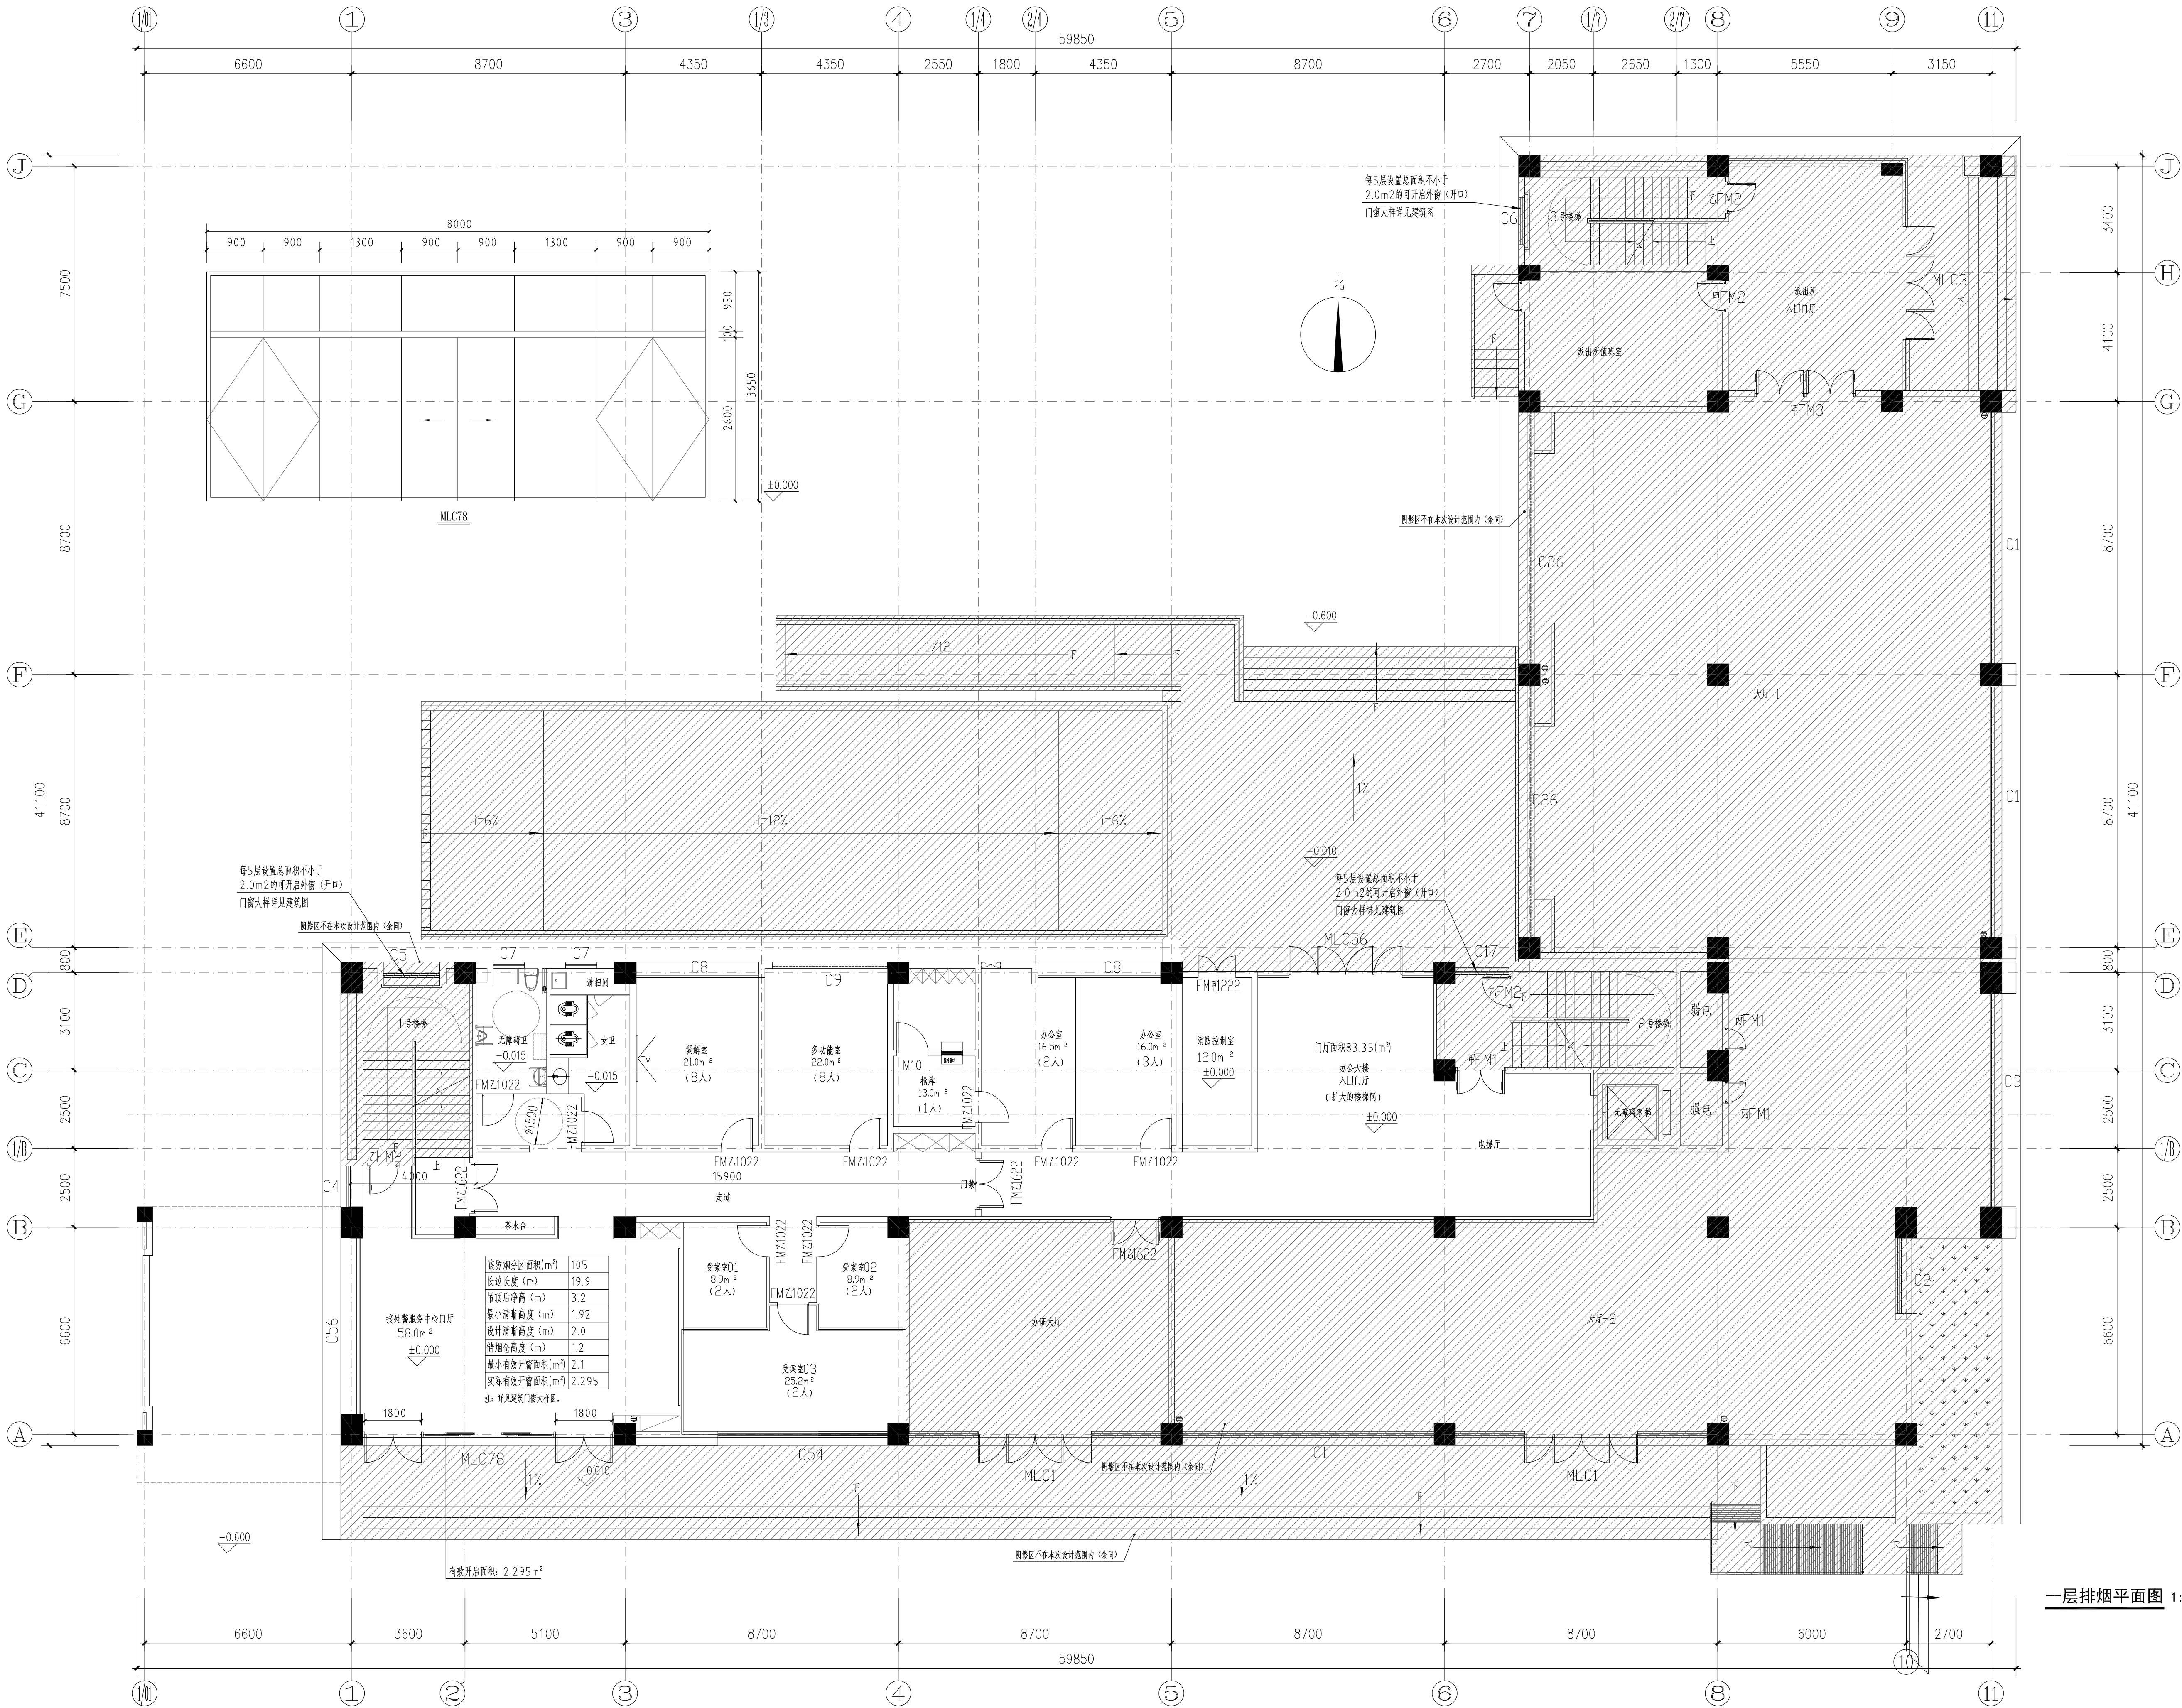

一层排烟平面图 1:100

设计单位
Design Institute

江苏现代建筑设计
有限公司

JIANGSU MODERN ARCHITECTURAL DESIGN CO., LTD.

建筑行业（建筑工程）甲级 A232006385

消防（人防工程）乙级 A232006385

SECRETARY CERTIFICATE FOR DESIGN CERTIFICATE NO. A232006385

附注：
NOTES

1. 本图未加盖本单位出图专用章无效。

2. 本图的版权归江苏现代建筑设计有限公司所有。

3. 正式施工前，施工图必须通过建设行政主管部门及人防主管部门审核批准的有资质的施工图审查单位进行的施工图审查，在审查合格后还需进行各方责任主体单位参加的图纸会审，如发现问题需经设计变更后才能作为正式施工的依据。

版本
REVISION

日期
DATE

版本说明
DESCRIPTION

01

2026.06

施工图

建设单位
CLIENT

宿迁市公安局

合作设计单位
JOINTLY DESIGNED WITH

单位出图专用章
UNIT OUTGOING SPECIAL SEAL

江苏省工程勘察设计院出图专用章

江苏现代建筑设计有限公司

资质等级范围：建筑行业（建筑工程）甲级

资质证书编号：A132A05232 有效期至：2029年09月20日

注册执业专用章
REGISTERED ARCHITECT (SEAL)

中华人民共和国注册公用设备工程师（暖通空调）

姓名：周盈盈

注册号：3200638-CN004

有效期：至2028年12月

本图须加盖本公司出图章，否则一律无效

审定
AUTHORISED BY

曹磊

审核
CHECKED BY

曹磊

项目负责
PROJECT MANAGER

曹磊

专业负责人
SPECIALTY RESPONSIBILITY

周盈盈

设计
DESIGNED BY

魏刚

校核
CHECKED BY

魏刚

制图
DRAWN BY

赵一轩

项目名称
PROJECT NAME

宿迁市公安局古城派出所

子项名称
SUB PROJECT

业务用房适用性改造设计项目

图纸名称
Sub-Project

消防改造

设计号
PROJECT NO.

26-SU-N-004

专业
SPECIALTY

暖通

比例
SCALE

1:100

阶段
STATUS

施工图


日期
DATE

2026.06

图号
DRAWING NO.

暖通-02

Copyright © 2026. All Rights Reserved.

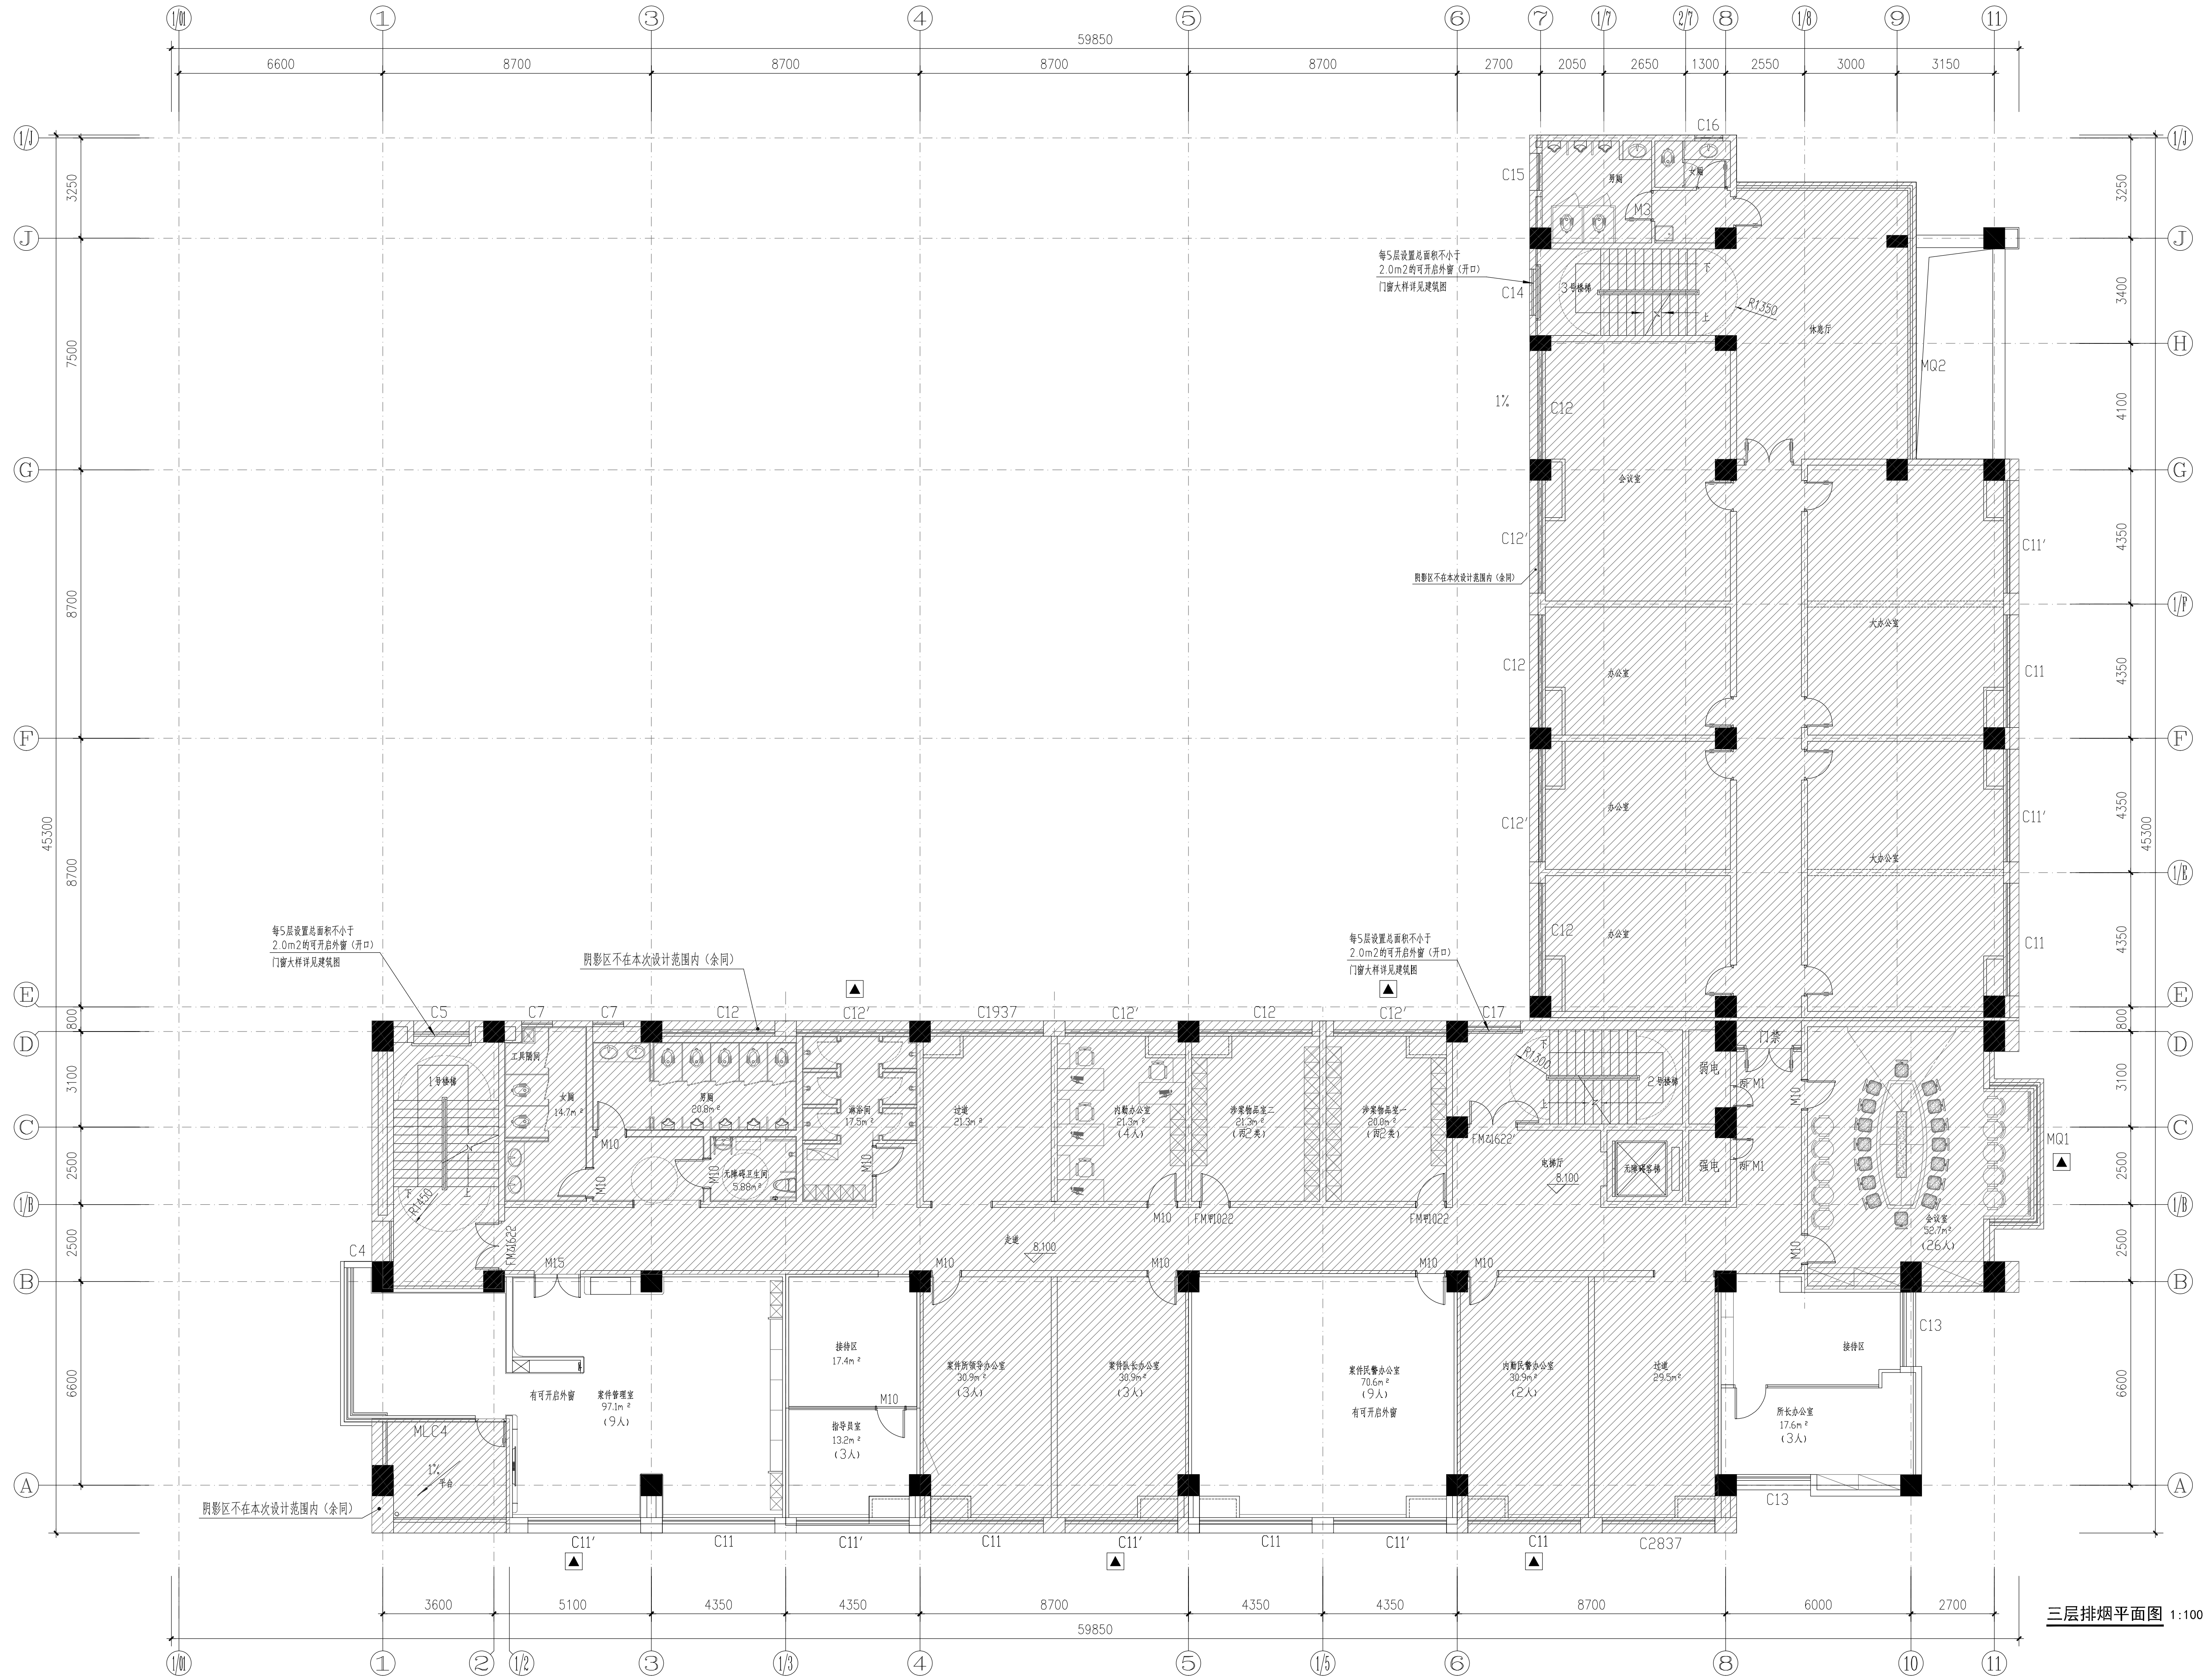

设计单位
Design Institute

江苏现代建筑设计
有限公司
JIANGSU MODERN ARCHITECTURAL DESIGN CO., LTD.
建筑行业(建筑工程)甲级 A232006385
FIRMS CLASS DESIGN CERTIFICATE NO. A232006385
建筑行业(人防工程)乙级 A232006385
SECOND CLASS CIVIL DEFENSE DESIGN CERTIFICATE NO. A232006385

附注:
NOTES:
1. 本图未加基本单位出图专用章无效。
2. 本图的版权归江苏现代建筑设计有限公司所有。
3. 正式施工前, 施工图必须通过建设行政主管部门及人防主管部门审核批准的有资质的施工图审查单位进行的施工图审查, 在审查合格后还需进行各方责任主体单位参加的图纸会审, 如发现问题需经设计变更后才能作为正式施工的依据。

版本
REVISION:
01
日期
DATE
2026. 06
版本说明
DESCRIPTION:
施工图

建设单位
CLIENT
宿迁市公安局

合作设计单位
JOINTLY DESIGNED WITH

单位出图专用章
江苏省工程勘察设计出图专用章
江苏现代建筑设计有限公司
资质等级范围: 建筑行业(建筑工程)甲级
资质证书编号: A132A06232 有效期至: 2029年09月20日

注册执业专用章
REGISTERED ARCHITECT (REGISTERED)
中华人民共和国注册公用设备工程师(暖通空调)
姓名: 周盈盈
注册号: 3200638-CN004
有效期: 至2028年12月


审一定
AUTHORIZED BY
曹磊
项目经理
PROJECT MANAGER
曹磊
项目负责人
CHIEF ARCHITECT
闫士静
专业负责人
SPECIALTY RESPONSIBILITY
周盈盈
审核
APPROVED BY
周盈盈
校对
CHECKED BY
魏刚
设计
DESIGNED BY
赵一轩
制图
DRAWN BY
赵一轩

项目名称
PROJECT NAME
宿迁市公安局古城派出所
业务用房适用性改造设计项目

子项名称
SUB PROJECT
消防改造

图纸名称
Sub-Project
三层排烟平面图

设计号
PROJECT NO.
26-SU-N-004
专业
SPECIALTY
暖通
比例
SCALE
1:100
阶段
STAGE
施工图
日期
DATE
2026. 06
图号
DRAWING NO.
暖通-03

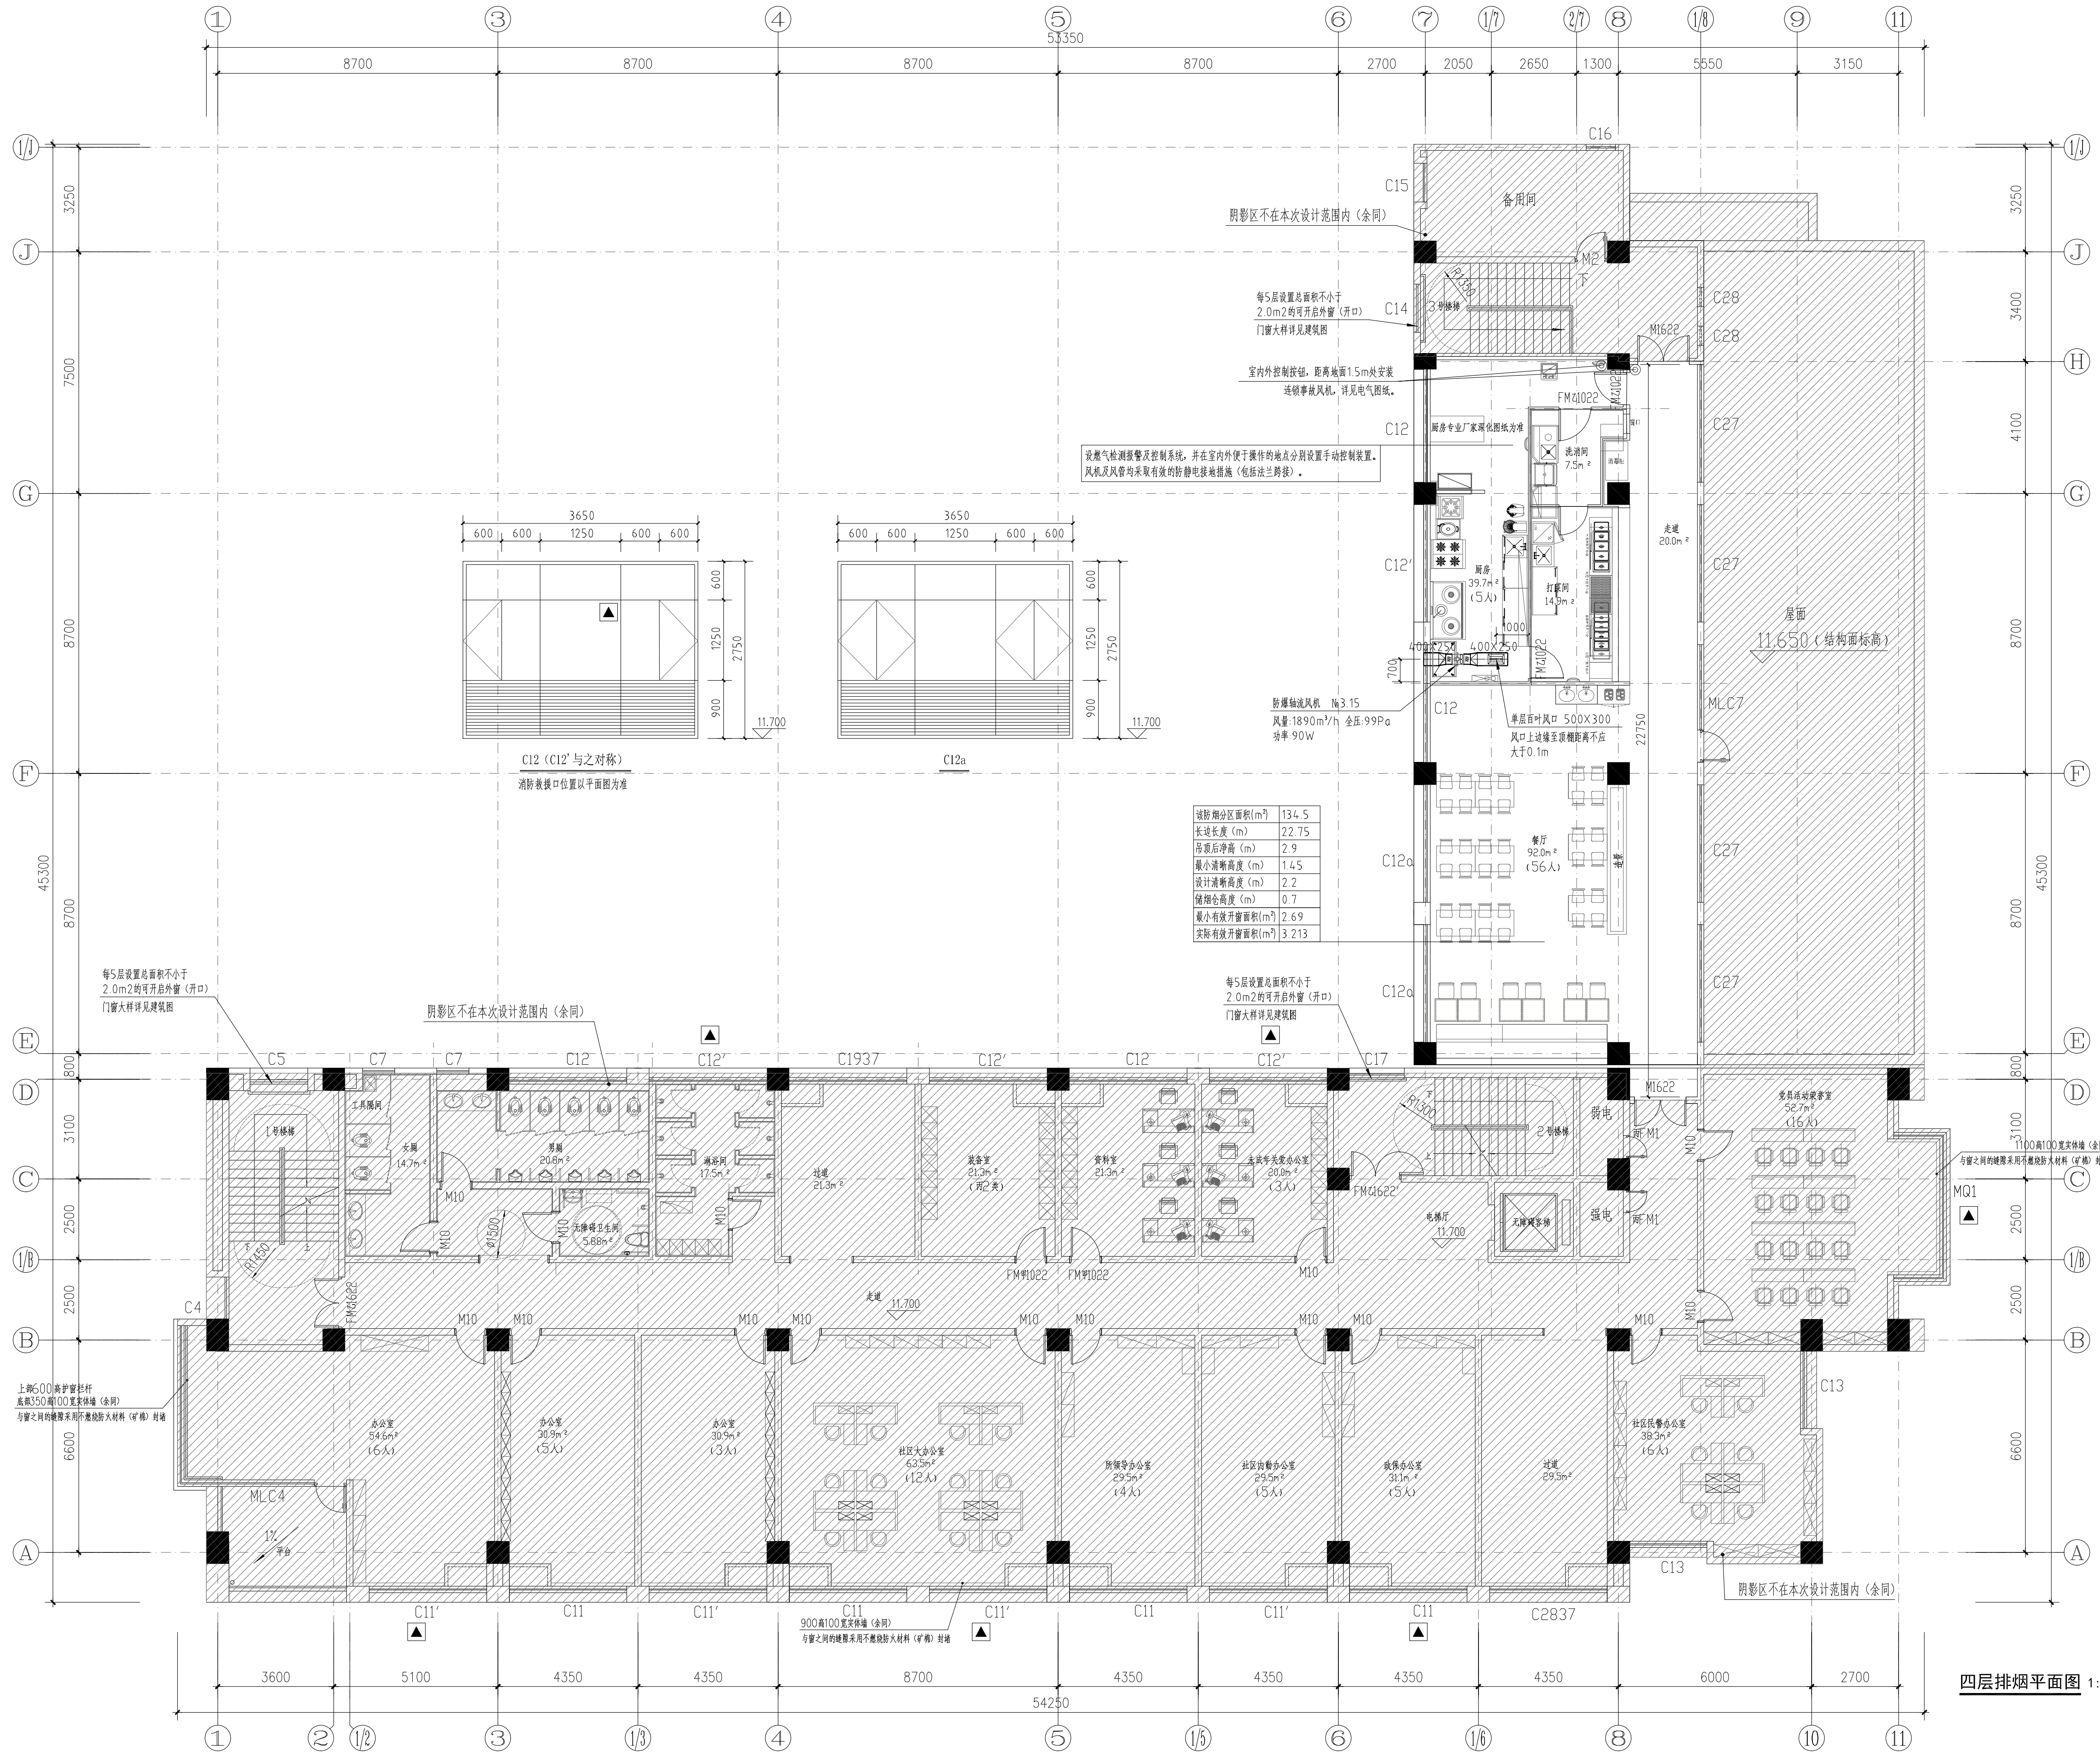

设计单位
Design Institute

江苏现代建筑设计有限公司

JIANGSU MODERN ARCHITECTURAL DESIGN CO., LTD.

建筑行业（建筑工程）甲级 A232006385

甲级 A232006385

建筑行业（人防工程）乙级 A232006385

乙级 A232006385

附注：
NOTES:
1. 本图未加盖本单位出图专用章无效。
2. 本图的版权归江苏现代建筑设计有限公司所有。
3. 正式施工前，施工图必须通过建设行政主管部门及人防主管部门审核批准的有资质的施工图审查单位进行的施工图审查，在审查合格后方可进行各方责任主体单位参加的图纸会审，如发现问题需经设计变更后才能作为正式施工的依据。

版本
REVISION

日期
DATE

版本说明
DESCRIPTION

建设单位
CLIENT

宿迁市公安局

合作设计单位
JOINTLY DESIGNED WITH

江苏省工程勘察设计出图专用章

江苏现代建筑设计有限公司

资质等级范围：建筑行业（建筑工程）甲级

资质证书编号：A132A0232 有效期至：2029年09月20日

注册执业专用章
REGISTERED ARCHITECT (SEAL)

中华人民共和国注册公用设备工程师（暖通空调）

姓名：周盈盈

注册号：3200638-CN004

有效期：至2028年12月

审定
AUTHORIZED BY

曹磊

项目经理
PROJECT MANAGER

曹磊

项目负责人
CHIEF ARCHITECT

闫士静

专业负责人
SPECIALIST RESPONSIBILITY

周盈盈

审核
APPROVED BY

周盈盈

校对
CHECKED BY

魏刚

设计
DESIGNED BY

赵一轩

制图
DRAWN BY

赵一轩

项目名称
PROJECT NAME

宿迁市公安局古城派出所

业务用房适用性改造设计项目

子项名称
SUB PROJECT

消防改造

图纸名称
Sub-Project

四层排烟平面图

设计号
PROJECT NO.

26-SU-N-004

专业
SPECIALTY

暖通

比例
SCALE

1:100

阶段
STAGE

施工图

日期
DATE

2026.06



图号
DRAWING NO.

暖通-04

四层排烟平面图 1:100


JIANGSU MODERN ARCHITECTURAL DESIGN CO., LTD.
建筑行业(建筑工程)甲级 A232006385
FIRST-CLASS DESIGN CERTIFICATE NO. A232006385
建筑行业(人防工程)乙级 A232006385
SECOND-CLASS CIVILDEFENSE DESIGN CERTIFICATE NO. A232006385

 1. 本图未加盖章单位出图专用章无效。
2. 本图的版权归江苏现代建筑设计有限公司所有。
3. 正式施工前, 施工图必须通过建设行政主管部门及人防主管部门审核批准的有资质的施工图审查单位进行的施工图审查, 在审查合格后还需进行各方责任主体单位参加的图纸会审, 如发现问题需经设计变更后才能作为正式施工的依据。

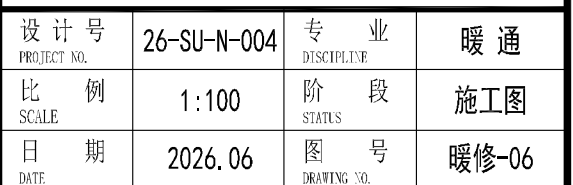

会 登 CONCLUDED BY	
------------------------	--



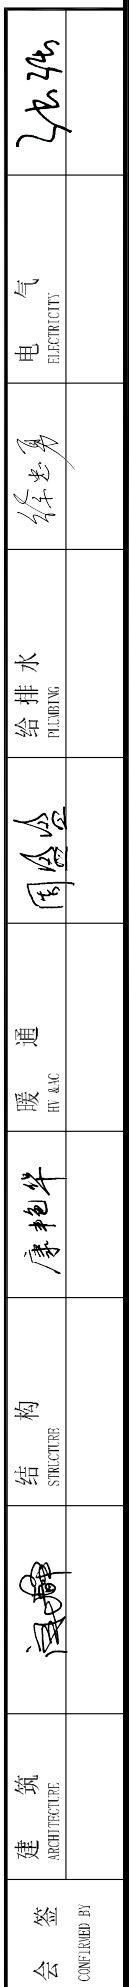


注:不同品牌多联机配管尺寸或有略微差异,最终以所选品牌多联机技术手册为准。

一层通风空调平面图 1:100

设计号 PROJECT NO.	26-SU-N-004	专 业 DISCIPLINE	暖通
比 例 SCALE	1:100	阶 段 STATUS	施工图
日 期	2026.06	图 号	暖通-01

OPTIMIZED FOR 2002 SUBARU OUTBACK LIMITED

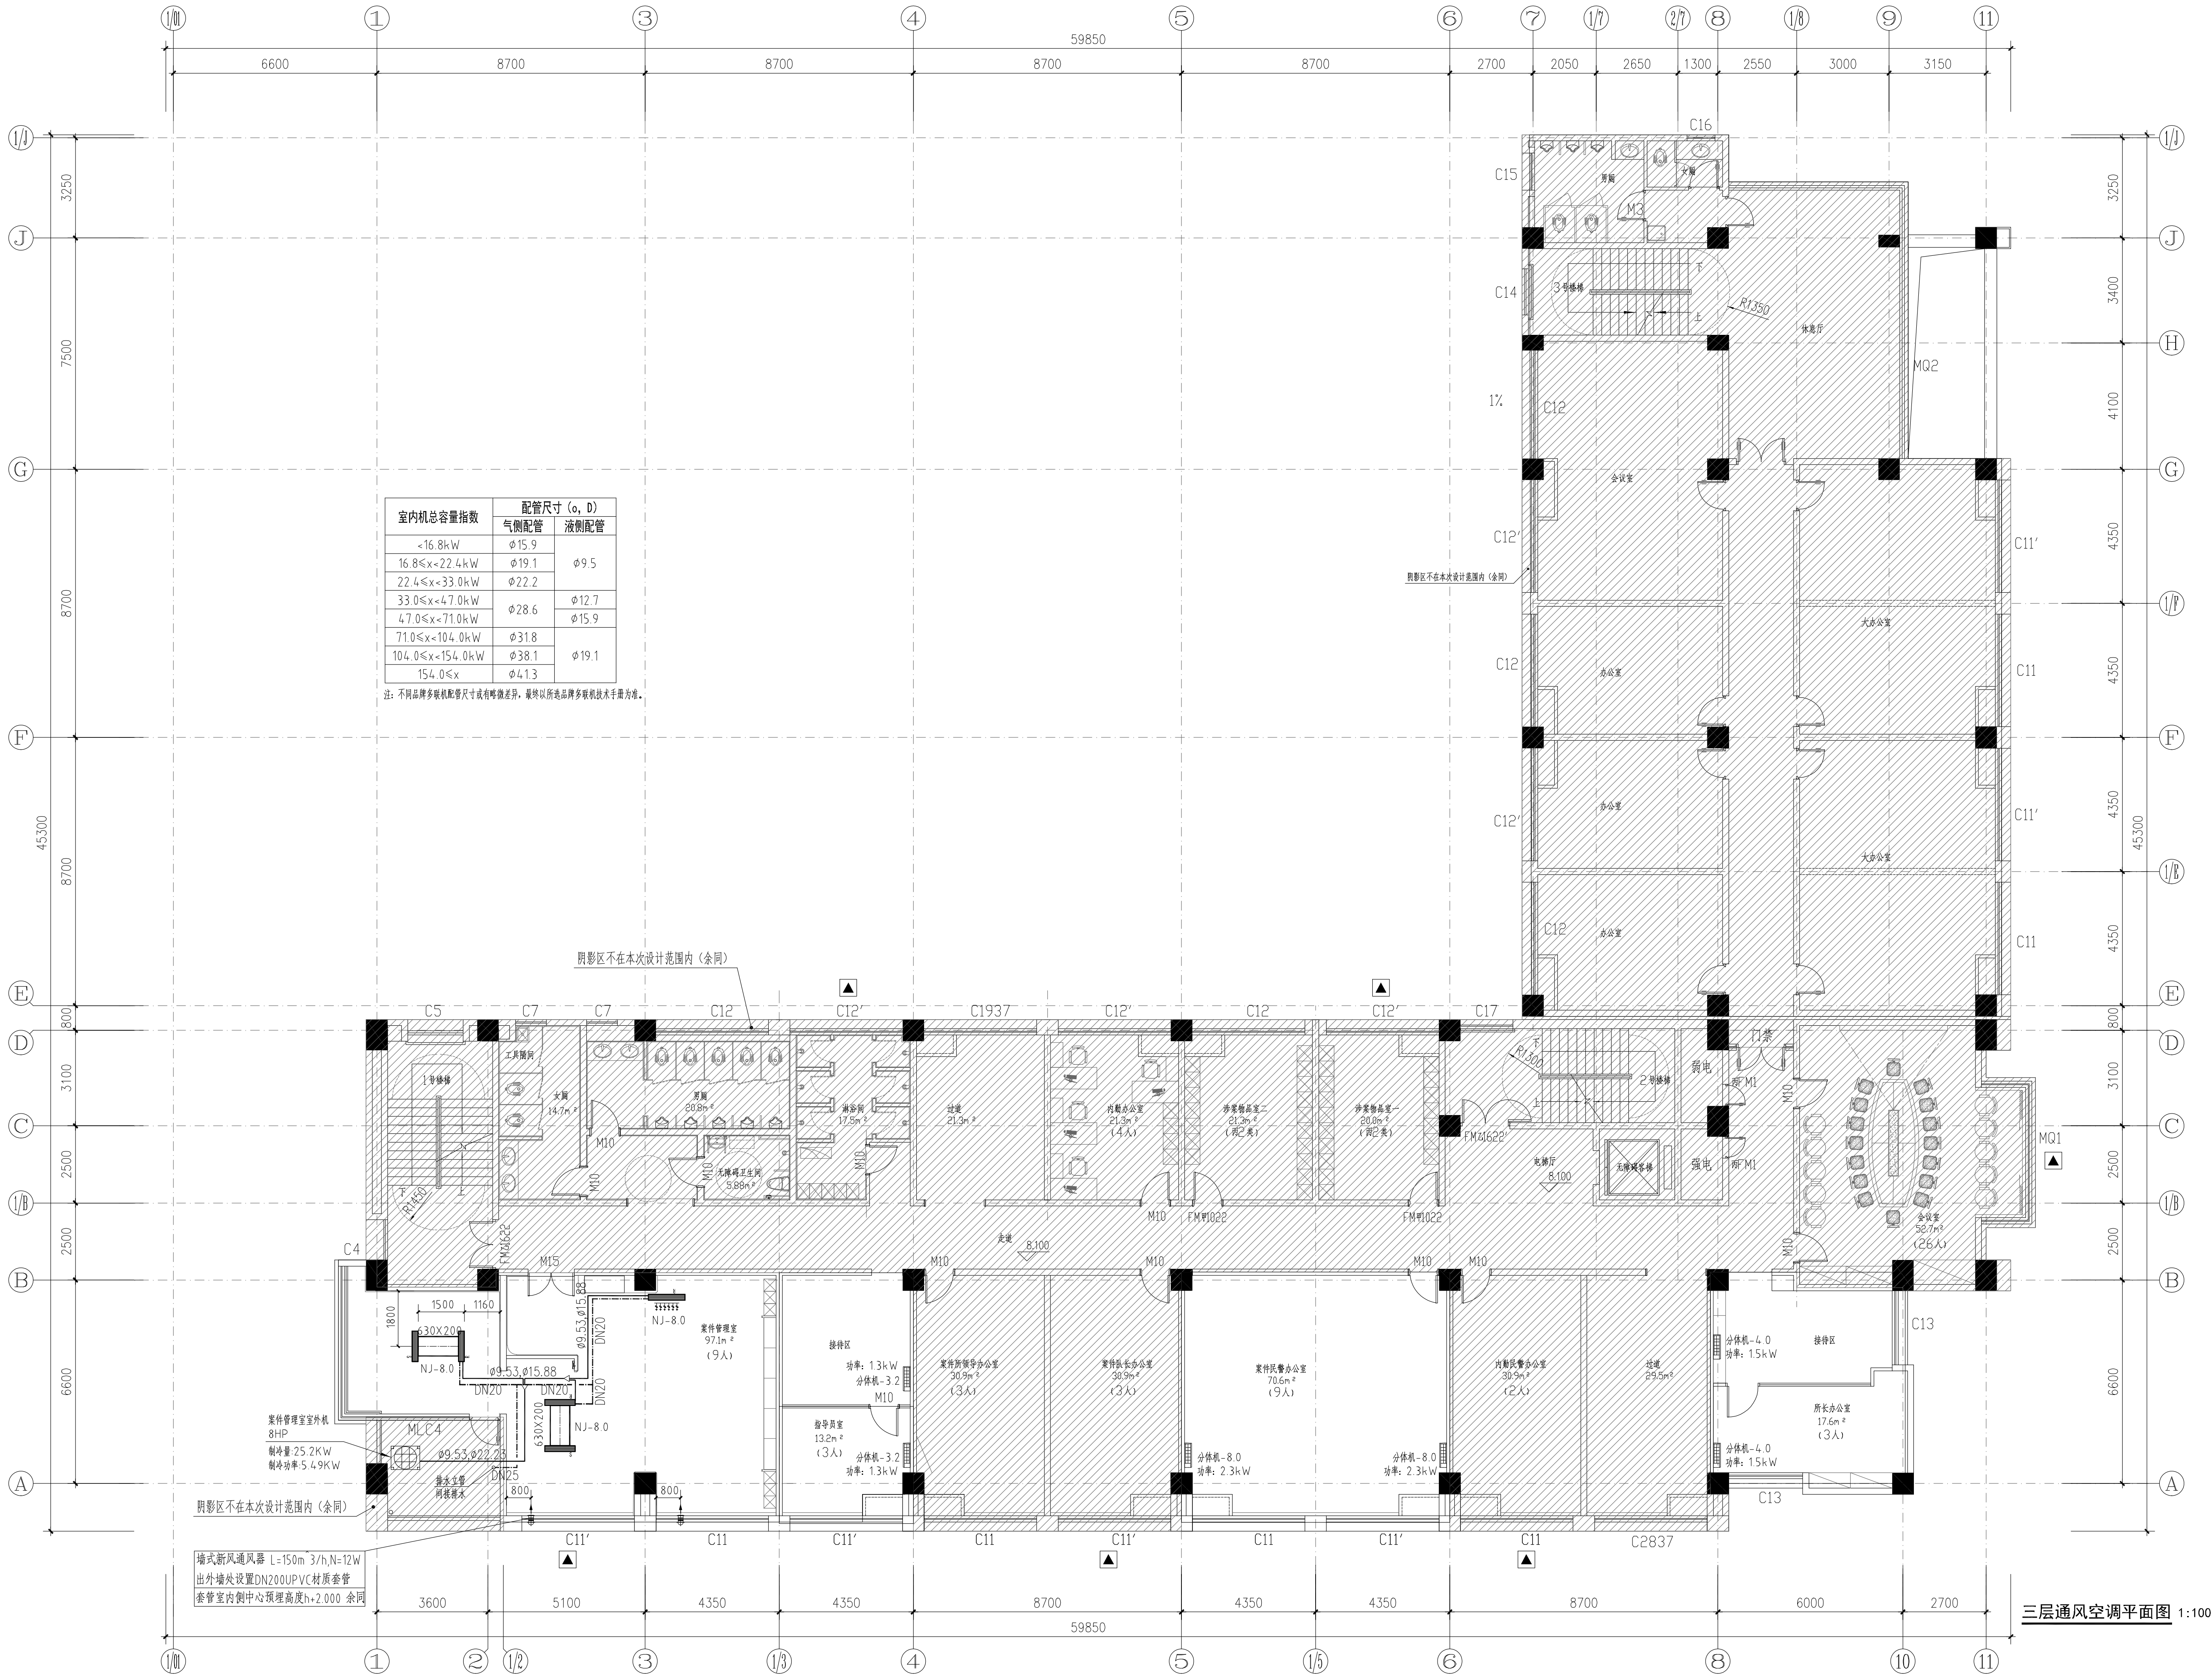

室内机总容量指数	配管尺寸 (o, D)	
	气侧配管	液侧配管
<16.8kW	φ15.9	φ9.5
16.8≤x<22.4kW	φ19.1	φ9.5
22.4≤x<33.0kW	φ22.2	φ9.5
33.0≤x<47.0kW	φ28.6	φ12.7
47.0≤x<71.0kW	φ31.8	φ15.9
71.0≤x<104.0kW	φ38.1	φ19.1
104.0≤x<154.0kW	φ41.3	φ19.1

注：不同品牌多联机配管尺寸或有细微差异，最终以所造品牌多联机技术手册为准。

设计单位
Design Institute

江苏现代建筑设计
有限公司

JIANGSU MODERN ARCHITECTURAL DESIGN CO., LTD.

建筑行业（建筑工程）甲级 A232006385

人防行业（人防工程）乙级 A232006385

资质等级范围：建筑行业（建筑工程）甲级

资质证书编号：A132A0232 有效期至：2029年09月20日

附注：
NOTES:

1. 本图未加基本单位出图专用章无效。

2. 本图的版权归江苏现代建筑设计有限公司所有。

3. 正式施工前，施工图必须通过建设行政主管部门及人防主管部门审核批准的有资质的施工图审查单位进行的施工图审查，在审查合格后还需进行各方责任主体单位参加的图纸会审，如发现问题的需经设计变更后才能作为正式施工的依据。

版本
REVISION

日期
DATE

版本说明
DESCRIPTION

01

2026.06

施工图

建设单位
CLIENT

宿迁市公安局

合作设计单位
JOINTLY DESIGNED WITH

江苏省工程勘察设计出图专用章
江苏现代建筑设计有限公司
资质等级范围：建筑行业（建筑工程）甲级
资质证书编号：A132A0232 有效期至：2029年09月20日

注册执业专用章
REGISTERED ARCHITECT (SEAL)

姓名：周盈盈
注册号：3200638-CN004
有效期：至2028年12月

审一定
AUTHORIZED BY

项目经理
PROJECT MANAGER

项目负责人
CHIEF ARCHITECT

专业负责人
SPECIALTY RESPONSIBILITY

审核
APPROVED BY

校对
CHECKED BY

设计
DESIGNED BY

制图
DRAWN BY

曹磊

曹磊

闫士静

周盈盈

周盈盈

魏刚

赵一轩

赵一轩

项目名称
PROJECT NAME

宿迁市公安局古城派出所

子项名称
SUB PROJECT

业务用房适用性改造设计项目

消防改造

图纸名称
Sub-Project

三层通风空调平面图

设计号
PROJECT NO.

26-SU-N-004

专业
SPECIALTY

暖通

比例
SCALE

1:100

阶段
STAGE

施工图


日期
DATE

2026.06

图号
DRAWING NO.

暖通-09

Copyright © 2026. All Rights Reserved.

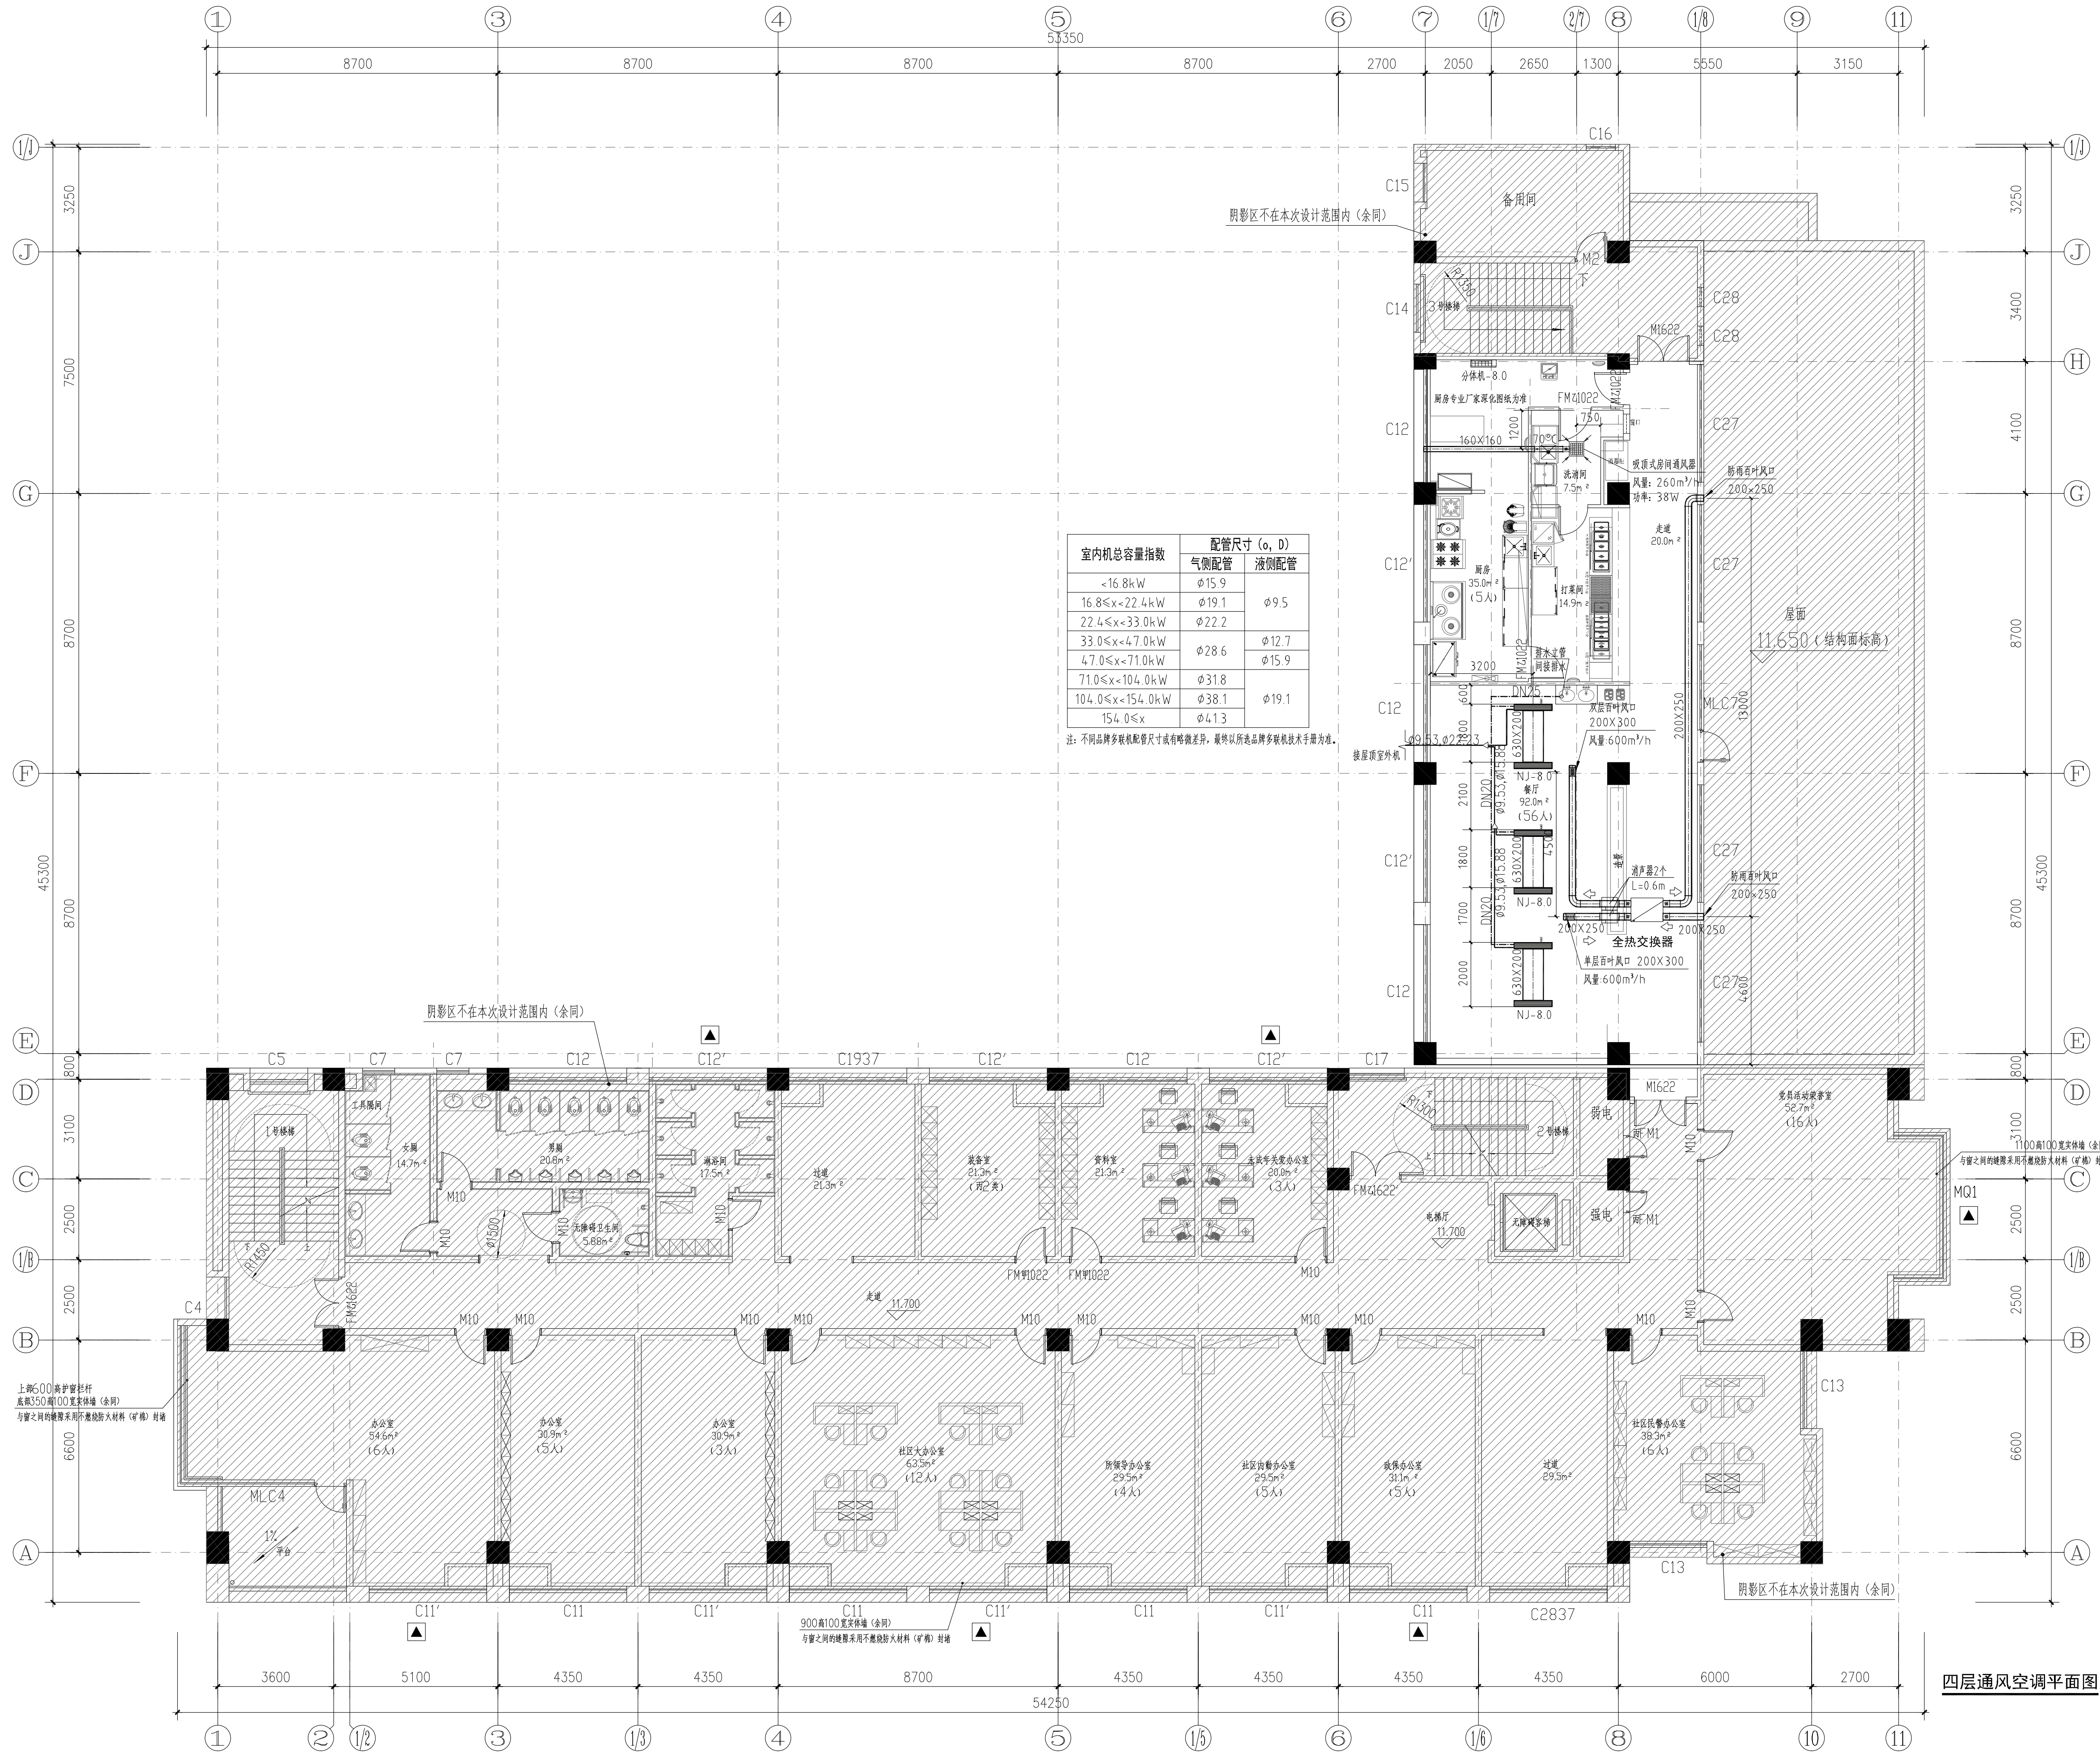

室内机总容量指数	配管尺寸 (φ, D)	
	气侧配管	液侧配管
<16.8kW	φ15.9	φ9.5
16.8≤x<22.4kW	φ19.1	φ12.7
22.4≤x<33.0kW	φ22.2	φ15.9
33.0≤x<47.0kW	φ28.6	φ19.1
47.0≤x<71.0kW	φ31.8	φ22.2
71.0≤x<104.0kW	φ38.1	φ28.6
104.0≤x<154.0kW	φ41.3	φ31.8

注：不同品牌多联机配管尺寸或有细微差异，最终以所选品牌多联机技术手册为准。

四层通风空调平面图 1:100

设计单位
Design Institute

江苏现代建筑设计
有限公司

JIANGSU MODERN ARCHITECTURAL DESIGN CO., LTD.

建筑行业（建筑工程）甲级 A232006385

资质等级范围：建筑行业（建筑工程）甲级

资质证书编号：A132A06232 有效期至：2029年09月20日

附注：
NOTES:

1. 本图未加章本单出图专用章无效。

2. 本图的版权归江苏现代建筑设计有限公司所有。

3. 正式施工前，施工图必须通过建设行政主管部门及人防主管部门审核批准的有资质的施工图审查单位进行的施工图审查，在审查合格后还需进行各方责任主体单位参加的图纸会审，如发现问题需经设计变更后才能作为正式施工的依据。

版本
REVISION

日期
DATE

版本说明
DESCRIPTION

01

2026.06

施工图

建设单位
CLIENT

宿迁市公安局

合作设计单位
JOINTLY DESIGNED WITH

江苏省工程勘察设计出图专用章

江苏现代建筑设计有限公司

资质等级范围：建筑行业（建筑工程）甲级

资质证书编号：A132A06232 有效期至：2029年09月20日

注册执业专用章
REGISTERED ARCHITECT (SEAL)

姓名：周盈盈

注册号：3200638-CN004

有效期：至2028年12月

审
定
AUTHORIZED BY

项目经理
PROJECT MANAGER

项目负责人
CHIEF ARCHITECT

专业负责人
SPECIALTY RESPONSIBILITY

审核
APPROVED BY

校对
CHECKED BY

设计
DESIGNED BY

制图
DRAWN BY

曹磊

闫士静

周盈盈

魏刚

赵一轩

赵一轩

项目名称
PROJECT NAME

宿迁市公安局古城派出所

业务用房适用性改造设计项目

消防改造

图纸名称
Sub-Project

四层通风空调平面图

设计号
PROJECT NO.

26-SU-N-004

专业
SPECIALTY

暖通

比例
SCALE

1:100

阶段
STAGE

施工图

日期
DATE

2026.06

图号
DRAWING NO.

暖通-10

设计单位
Design Institute

江苏现代建筑设计
有限公司

JIANGSU MODERN ARCHITECTURAL DESIGN CO., LTD.

建筑行业(建筑工程) 甲级 A232006385

资质证书编号: A132A06232 有效期至: 2029年09月20日

附注:
NOTES:

1. 本图未加基本单位出图专用章无效。
2. 本图的版权归江苏现代建筑设计有限公司所有。
3. 正式施工前, 施工图必须通过建设行政主管部门及人防主管部门审核批准的有资质的施工图审查单位进行施工图审查, 在审查合格后还需进行各方责任主体单位参加的图纸会审, 如发现问题需经设计变更后才能作为正式施工的依据。

版本
REVISION

日期
DATE

版本说明
DESCRIPTION

01

2026. 06

施工图

建设单位
CLIENT

宿迁市公安局

合作设计单位
JOINTLY DESIGNED WITH

江苏省工程勘察设计院有限公司

资质等级范围: 建筑行业(建筑工程) 甲级

资质证书编号: A132A06232 有效期至: 2029年09月20日

注册执业专用章
REGISTERED ARCHITECT'S SEAL

姓名: 周盈盈

注册号: 3200638-CN004

有效期: 至2028年12月

审 定
AUTHORISED BY

项目经理
PROJECT MANAGER

项目负责人
CHIEF ARCHITECT

专业负责人
SPECIALIST RESPONSIBILITY

审 核
APPROVED BY

校 对
CHECKED BY

设 计
DESIGNED BY

制 图
DRAWN BY

曹磊

曹磊

闫士静

周盈盈

周盈盈

魏刚

赵一轩

赵一轩

项目名称
PROJECT NAME

宿迁市公安局古城派出所

业务用房适用性改造设计项目

子项名称
SUB PROJECT

消防改造

图纸名称
SUB PROJECT

五层通风空调平面图

设计号
PROJECT NO.

26-SU-N-004

专业
SPECIALTY

暖通

比例
SCALE

1:100

阶段
STAGE

施工图

日期
DATE

2026. 06


图号
DRAWING NO.

暖通-11

五层通风空调平面图 1:100

室内机总容量指数	配管尺寸 (ø, D)	
	气侧配管	液侧配管
<16.8kW	ø15.9	ø9.5
16.8≤x<22.4kW	ø19.1	
22.4≤x<33.0kW	ø22.2	
33.0≤x<47.0kW	ø28.6	ø12.7
47.0≤x<71.0kW	ø31.8	
71.0≤x<104.0kW	ø38.1	ø19.1
104.0≤x<154.0kW	ø41.3	

注：不同品牌多联机配管尺寸或有轻微差异，最终以所造品牌多联机技术手册为准。

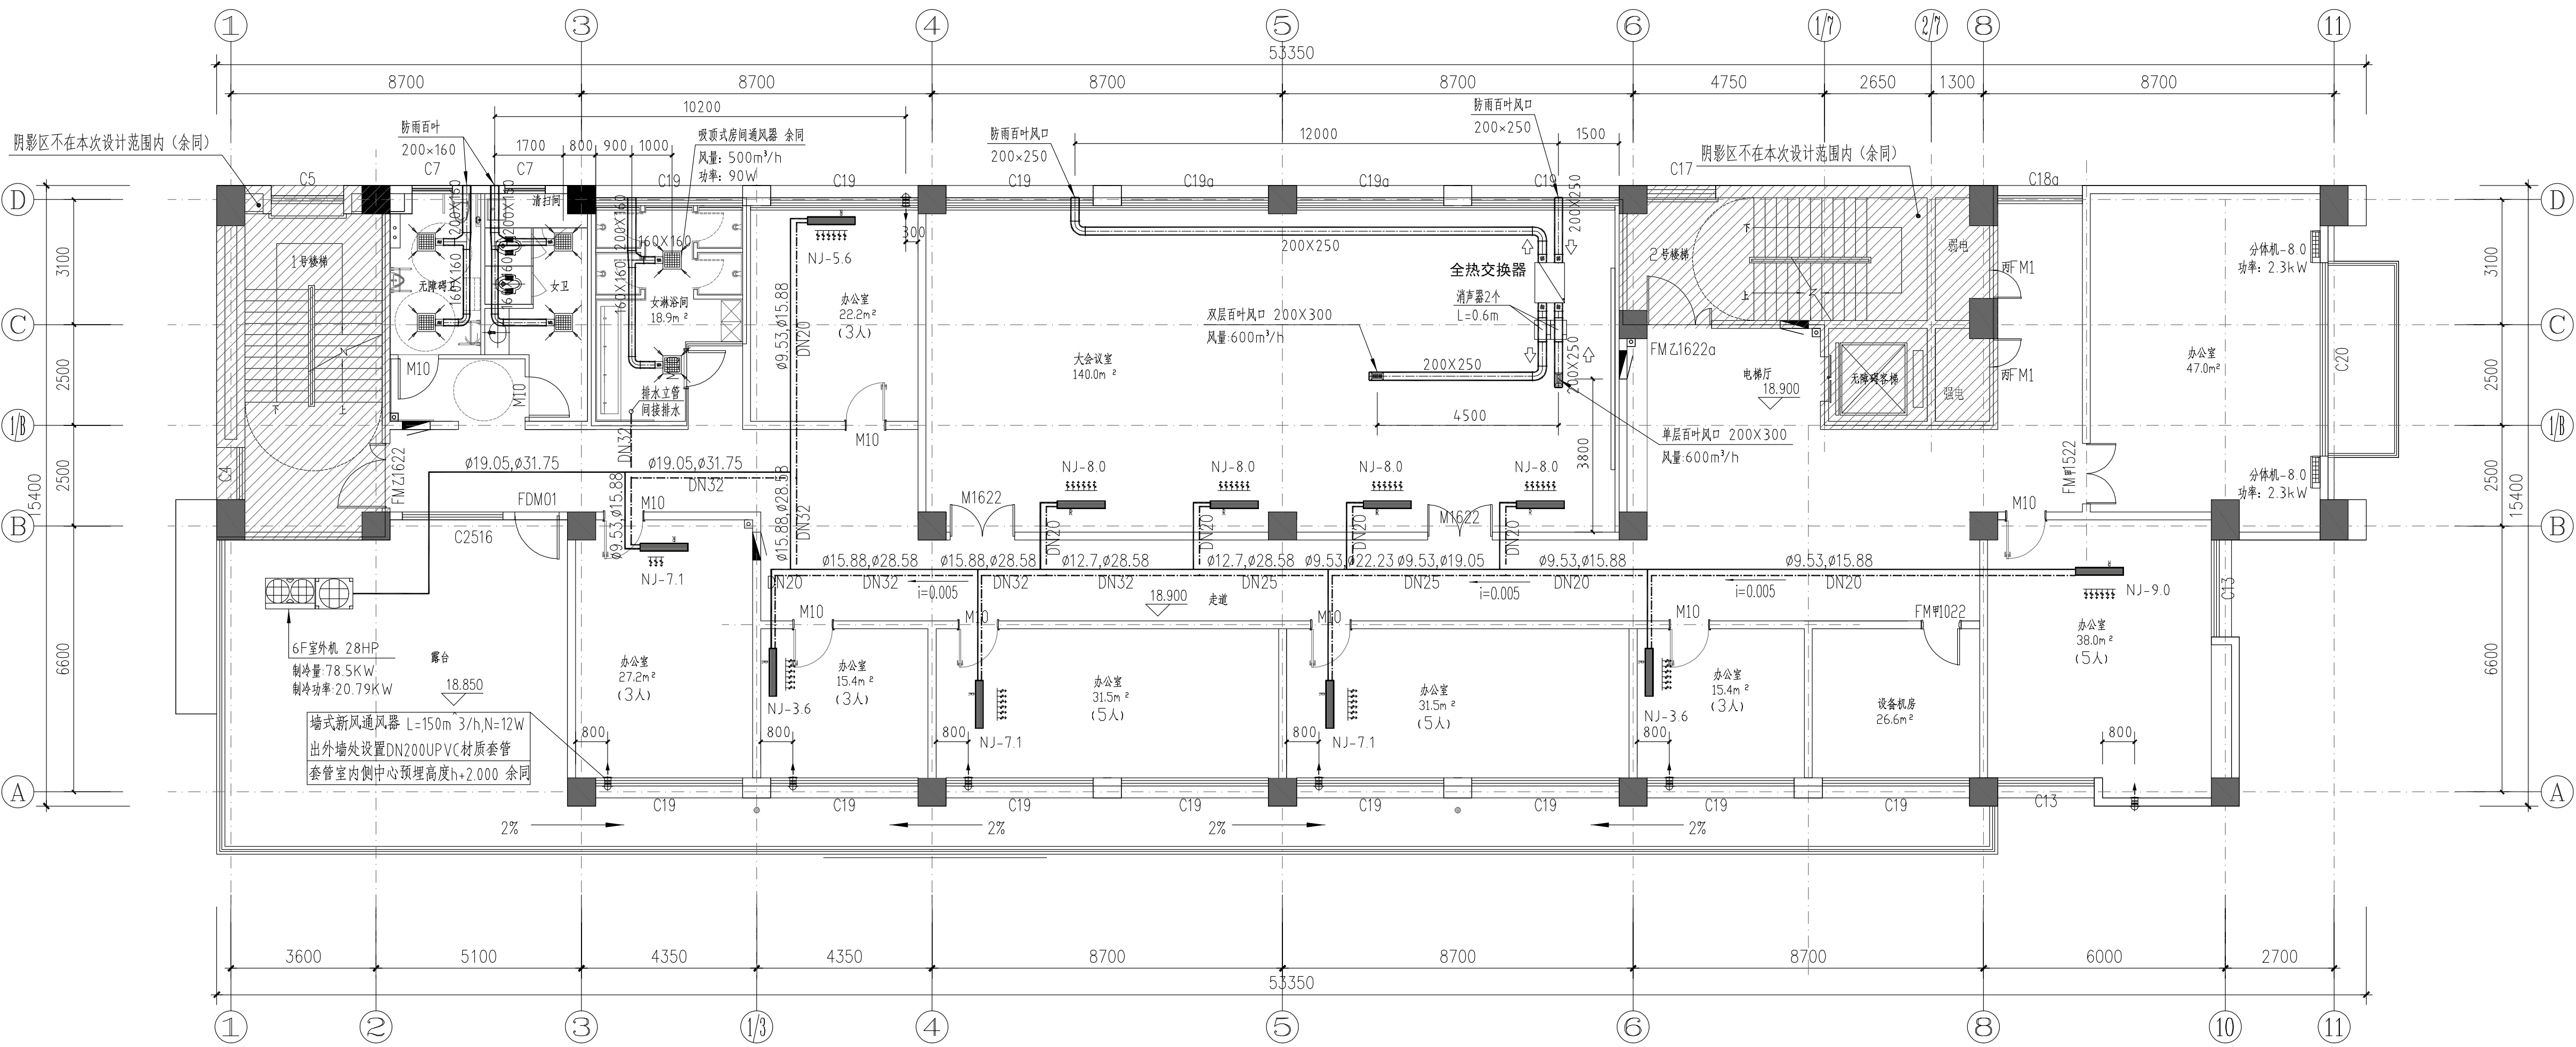

六层通风空调平面图 1:100

设计单位
Design Institute

江苏现代建筑设计
有限公司

JIANGSU MODERN ARCHITECTURAL DESIGN CO., LTD.

建筑行业（建筑工程）甲级 A232006385

资质等级范围：建筑行业（建筑工程）甲级

资质证书编号：A132A05232 有效期至：2029年09月20日

附注：
NOTES:

1. 本图未加盖本单位出图专用章无效。

2. 本图的版权归江苏现代建筑设计有限公司所有。

3. 正式施工前，施工图必须通过建设行政主管部门及人防主管部门审核批准的施工图审查单位进行的施工图审查，在审查合格后还需进行各方责任主体单位参加的图纸会审，如发现问题需经设计变更后才能作为正式施工的依据。

版本
REVISION

日期
DATE

版本说明
REVISION

01

2026.06

施工图

建设单位
CLIENT

宿迁市公安局

合作设计单位
JOINT DESIGN UNIT

江苏省工程勘察设计出图专用章

江苏现代建筑设计有限公司

资质等级范围：建筑行业（建筑工程）甲级

资质证书编号：A132A05232 有效期至：2029年09月20日

注册执业专用章
REGISTERED ARCHITECT (SEAL)

中华人民共和国注册公用设备工程师（暖通空调）

姓名：周盈盈

注册号：3200638-CN004

有效期：至2028年12月

本图须加盖本公司出图章，否则一律无效

审定
AUTHORIZED BY

曹磊

项目负责
PROJECT MANAGER

曹磊

项目负责
CHIEF ARCHITECT

周士静

专业负责人
SPECIALIST RESPONSIBLE

周盈盈

审核
APPROVED BY

周盈盈

校对
CHECKED BY

魏刚

设计
DESIGNED BY

赵一轩

制图
DRAWN BY

赵一轩

项目名称
PROJECT NAME

宿迁市公安局古城派出所

业务用房适用性改造设计项目

子项名称
SUB PROJECT

消防改造

图纸名称
SUB-PROJECT

六层通风空调平面图

设计号
PROJECT NO.

26-SU-N-004

专业
SPECIALTY

暖通

比例
SCALE

1:100

阶段
STAGE

施工图

日期
DATE

2026.06

图号
DRAWING NO.

暖通-12