
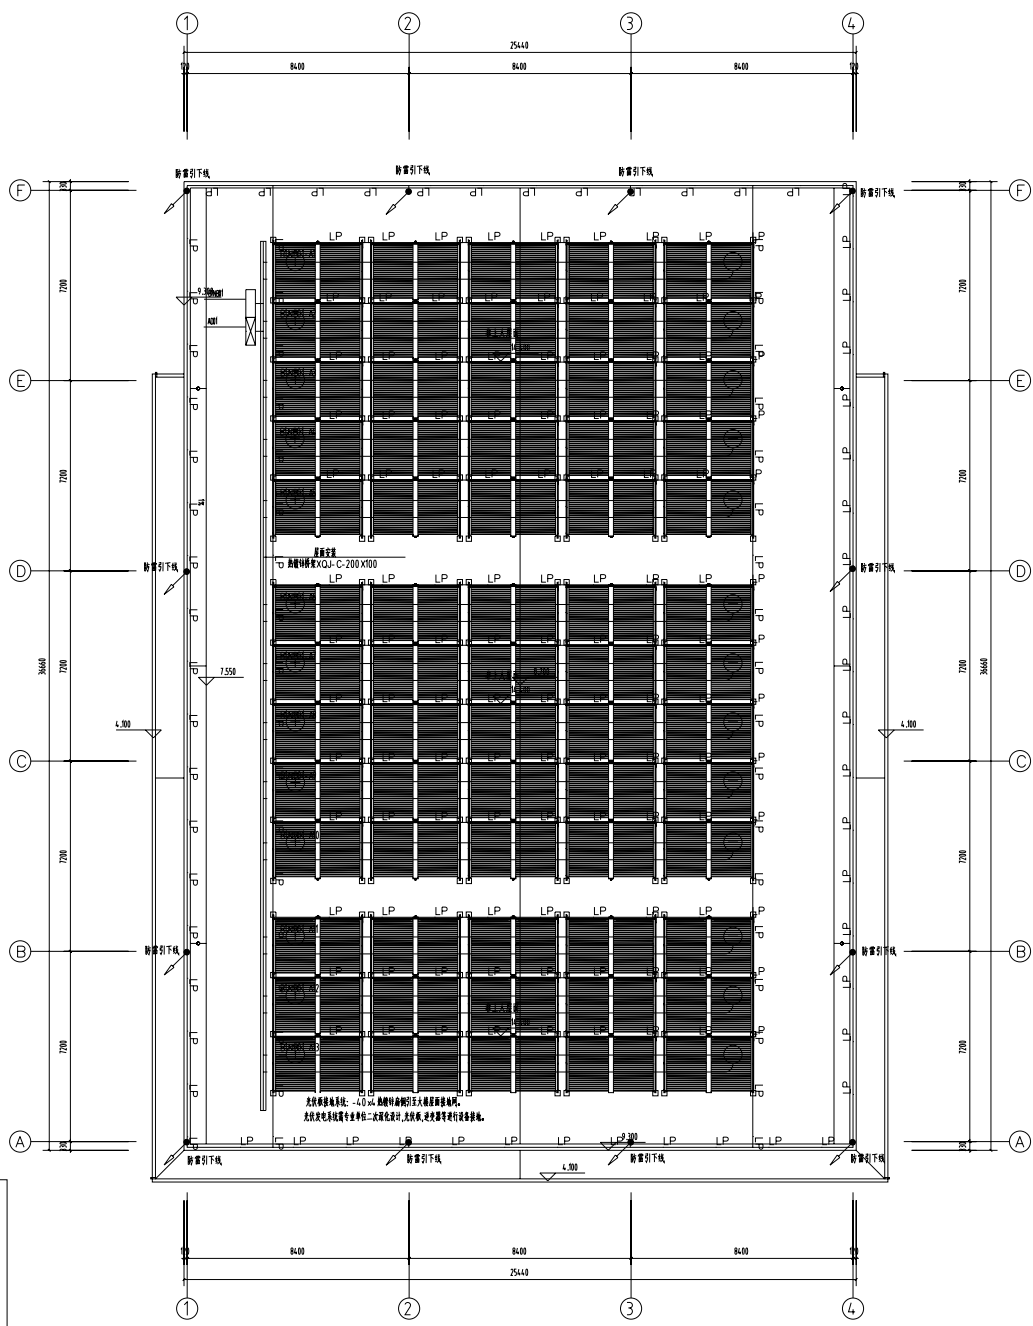
 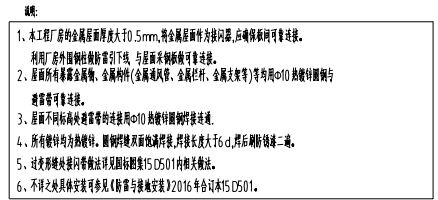

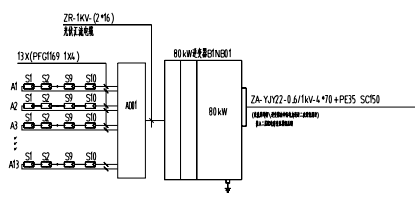


江苏凌翰工程设计有限公司			建设单位	东海县安峰高级中学		
			项目名称	一食堂改建项目		
建筑专业图纸目录			设计编号	NB24.0836	版次	第一版
			项目阶段	施工图	编制日期	2026.07
序号	图号	图纸名称	图幅大小	备注		
01	电施 1/10	电气施工图设计说明(一)	A1			
02	电施 2/10	电气施工图设计说明(二)	A1			
03	电施 3/10	室内配电干线系统图 图例	A1			
04	电施 4/10	低压配电系统图	A1			
05	电施 5/10	照明平面图	A1			
06	电施 6/10	插座平面图	A1			
07	电施 7/10	应急照明平面图	A1			
08	电施 8/10	弱电平面图	A1			
09	电施 9/10	基础接地平面图	A1			
10	电施 10/10	屋面防雷平面图	A1			
11						
12						
13						
14						
15						
16						
17						
18						
19						
20						
21						
22						
23						
24						
25						
26						
27						
28						
29						
30						

说明:

- 1、利用安全套接器,具有将数据加密,其数据被加密的加密能力是128个字节长,它用于对具有安全套接器数据流传输数据,其数据被加密的加密能力为1024个10,将数据被加密的数据长度为185个字节。
- 2、利用安全套接器,具有将数据加密,其数据被加密的加密能力是128个字节长,它用于对具有安全套接器数据流传输数据,其数据被加密的加密能力为1024个10,将数据被加密的数据长度为185个字节。
- 3、利用安全套接器,具有将数据加密,其数据被加密的加密能力是128个字节长,它用于对具有安全套接器数据流传输数据,其数据被加密的加密能力为1024个10,将数据被加密的数据长度为185个字节。
- 4、利用安全套接器,具有将数据加密,其数据被加密的加密能力是128个字节长,它用于对具有安全套接器数据流传输数据,其数据被加密的加密能力为1024个10,将数据被加密的数据长度为185个字节。
- 5、利用安全套接器,具有将数据加密,其数据被加密的加密能力是128个字节长,它用于对具有安全套接器数据流传输数据,其数据被加密的加密能力为1024个10,将数据被加密的数据长度为185个字节。

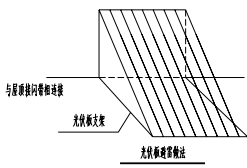

屋面防雷平面图 1:100

设计单位 Design Co.			 江苏 凌翰 工程设计有限公司 JIANGLI LINGCHUN ENGINEERING DESIGN CO.,LTD. 注册证书号: A320036-20 营业执照号: C330036-20 电力许可证号: A320036-2-7 资质证书登记号: 苏BCEJ200900011 联系电话: 625-8323512 0518-8725553		
序号 No.	日期 Date	修改内容 Revision Description			
出图专用章 Revision Stamp					
注册专用章 Register Stamp					
防火专用章 Fire Department Stamp					
审核人姓名 Project Chief		审核	王明		
专业负责人 Specialty Chief		审核	张		
审核 Reviewed		审核	张		
校核 Checker		王明	王明		
设计 Designer		张	张		
制图 Tracer		张	张		
图名名称 Drawing Name					
屋面防雷平面图					
设计号 Designing Number		NE024.08.36			
图例 Category		电			
图号 Picture Number		01/01			
图次 Sheet		第一版			
日期 Date		2026.07			
建设单位 Construction Unit					
江苏凌翰工程咨询有限公司					
工程名称 Project Name					
一份仅供使用					

设计单位
Design Co.

江苏
凌翰
工程设计有限公司
JIANGSU LEQUN ENGINEERING DESIGN CO., LTD.

资质等级证书 A132003626

资质证书编号 E132003626

资质证书编号 A212003627

资质证书编号 J26121120090811

联系电话 025-83229572 0518-87255593

出图专用章
Publish Stamp

執業註冊章
Register Stamp

防火用章
Fire Department Stamp

项目负责人 Project Chief	李 强	李强
专业负责人 Specialty Chief	朱 强	朱强
审 核 Reviewed	朱 强	朱强
校 核 Checker	王 强	王强
设 计 Designer	杨亚花	杨亚花
制 图 Tracer	杨亚花	杨亚花

圖紙名稱	Drawing Name
------	--------------


基础接地平面图

设计号 Designing Number	NEQ240836
图类 Category	电端
图号 Picture Number	9/10
版次 Issue	第一版
日期 Date	2026.07
建设单位 Construction Unit	


东海县安峰高级中学

工程名称	Project Name
------	--------------

一食堂改建项目	
---------	--

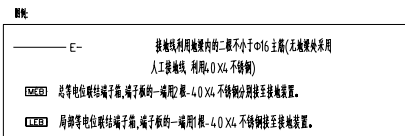


基础接地平面图:100

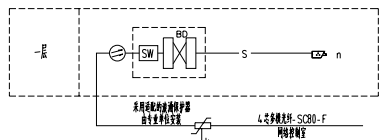

— S — CAT6+RW2*1.0+SC25 CC WC FC 摄像机专用网线

视频监控系統圖


需弱电承包商二次深化设计

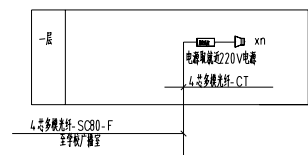

数字广播系统图

注:末端配线采用5类线
需弱电承包商二次深化设计

- 注:按照国际标注习惯如下:
- | | | |
|-----------|----------------------------|---------|
| _____ S | CA16+RW2*1.0+SC25 CC WC FC | 摄像机专用网线 |
| _____ Y1 | RVS2*2.5+SC25 CC WC | 音频 |
| _____ T | CA16+SC25 WC CC | 网络/音频音频 |
| _____ nXT | nX(CA16+SC25 WC CC) | 网络/音频音频 |
- (其中六类线1~6, 最多SC25是6, 线以上应加穿管数量.)

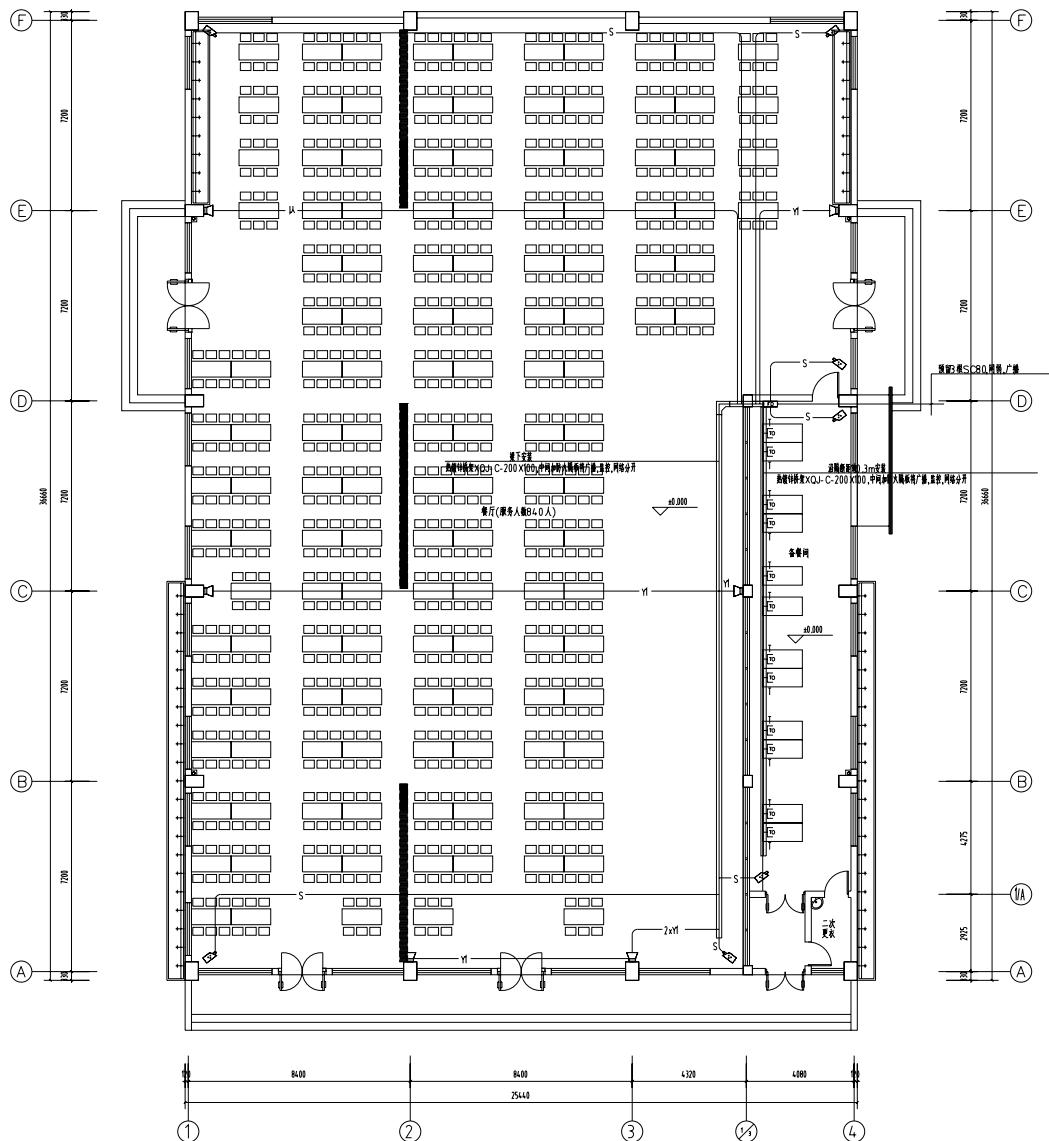

弱电平面图 1:100

序号 No.	日期 Date	修改内容 Revision Description
-----------	------------	------------------------------

出国专用章

执业注册章
Register Stamp

路火會周華
Fire Department Storm

项目负责人 Project Chief	李 强	李强
专业负责人 Specialty Chief	张 洪	张洪
审 核 Reviewed	张 洪	张洪
快 检 Checker	王华强	王华强
设 计 Designer	杨亚东	杨亚东
制 图 Tracer	杨亚东	杨亚东

图名	Drawing Name
----	--------------


弱电平面图

设计号 Designing Number	NEQ40836
图 类 Category	电施
图 号 Picture Number	8/10
版 次 Issue	第一版
日 期 Date	2026.07
建设单位 Construction Unit	

东海县安峰高级中学


工程名称	Project Name
------	--------------

一食堂改建项目	
---------	--

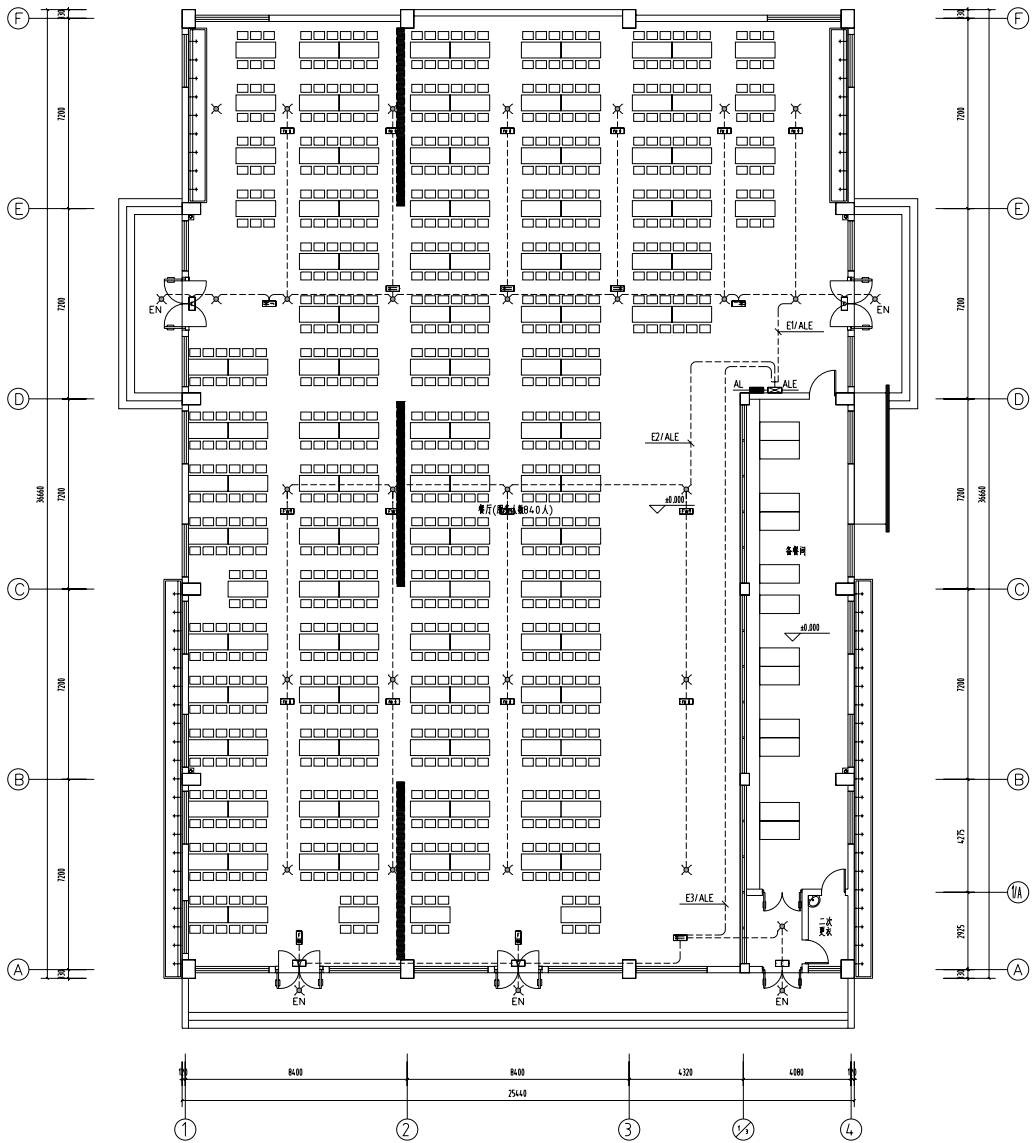

应急照明平面图:100


设计单位 Design Co.		 江苏 凌翰 工程设计有限公司 JIANGSU LINGYUN ENGINEERING DESIGN CO.,LTD.																									
资质证书号		资质证书号: A120033-20 资质证书编号: 0120033-20 有效期至: 20300330-27 资质许可机关: 062010000011																									
联系电话		025-83229512 0510-81255510																									
<table border="1"><thead><tr><th>序号 No.</th><th>日期 Date</th><th colspan="2">修改内容 Revision Description</th></tr></thead><tbody><tr><td colspan="4" rowspan="5"> </td></tr><tr><td colspan="2"> </td></tr><tr><td colspan="2"> </td></tr><tr><td colspan="2"> </td></tr><tr><td colspan="2"> </td></tr></tbody></table>				序号 No.	日期 Date	修改内容 Revision Description																					
序号 No.	日期 Date	修改内容 Revision Description																									
总图专业章 Planning Stamp																											
注册总图章 Register Stamp																											
项目负责人章 Project Manager Stamp																											
<table border="1"><thead><tr><th>项目负责人 Project Chief</th><th>审核 Review</th><th> </th></tr></thead><tbody><tr><td>专业负责人 Specialty Chief</td><td>审核 Reviewed</td><td> </td></tr><tr><td>校核 Checker</td><td>审核 Reviewed</td><td> </td></tr><tr><td>设计 Designer</td><td>审核 Reviewed</td><td> </td></tr><tr><td>制图 Tracer</td><td>审核 Reviewed</td><td> </td></tr></tbody></table>				项目负责人 Project Chief	审核 Review		专业负责人 Specialty Chief	审核 Reviewed		校核 Checker	审核 Reviewed		设计 Designer	审核 Reviewed		制图 Tracer	审核 Reviewed										
项目负责人 Project Chief	审核 Review																										
专业负责人 Specialty Chief	审核 Reviewed																										
校核 Checker	审核 Reviewed																										
设计 Designer	审核 Reviewed																										
制图 Tracer	审核 Reviewed																										
图样名称 Drawing Name																											
应急照明平面图																											
<table border="1"><thead><tr><th>图样号 Designing Number</th><td colspan="3">NEQ24.0836</td></tr><tr><th>类别 Category</th><td colspan="3">疏散</td></tr><tr><th>图样号 Picture Number</th><td colspan="3">7/10</td></tr><tr><th>版次 Edition</th><td colspan="3">第一版</td></tr><tr><th>日期 Date</th><td colspan="3">2026.07</td></tr><tr><th>单位名称 Construction Unit</th><td colspan="3"> </td></tr></thead></table>				图样号 Designing Number	NEQ24.0836			类别 Category	疏散			图样号 Picture Number	7/10			版次 Edition	第一版			日期 Date	2026.07			单位名称 Construction Unit			
图样号 Designing Number	NEQ24.0836																										
类别 Category	疏散																										
图样号 Picture Number	7/10																										
版次 Edition	第一版																										
日期 Date	2026.07																										
单位名称 Construction Unit																											
北海路实验学校南校区中学																											
工程名称 Project Name																											
一食堂改造项目																											

 

插座平面图 1:100

江苏 凌翰 工程设计有限公司 JIANSHU LINGHAN ENGINEERING DESIGN CO.,LTD. 营业执照号 A3220034-20 组织机构代码 51202934-20 电信业务许可 A3202934-27 资质等级证书 J 苏建[2010]0001011 联系电话 025-83225172 0518-87255510		
序号 No.	日期 Date	修改内容 Revision Description
出图日期表 Publish Date Stamp		
注册注册章 Register Stamp		
防火审批章 Fire Department Stamp		
项目负责人 Project Chief	专业 Major	审核 Review
专业负责人 Specialty Chief	审核 Check	设计 Design
审核 Check	审核 Check	审核 Check
设计 Designer	审核 Check	审核 Check
制图 Drawer	审核 Check	审核 Check
图例名称 Drawing Name		
插座平面图		
设计号 Designing Number	NEZ-0836	
图例 Category	插座	
图号 Picture Number	6/10	
版次 Issue	第一版	
日期 Date	2026.07	
建设单位 Construction Unit		
无锡东亭高级中学		
工程名称 Project Name		
一、二次电源项目		

COPYRIGHT JIANGSU LINGHAW ENGINEERING DESIGN CO.LTD

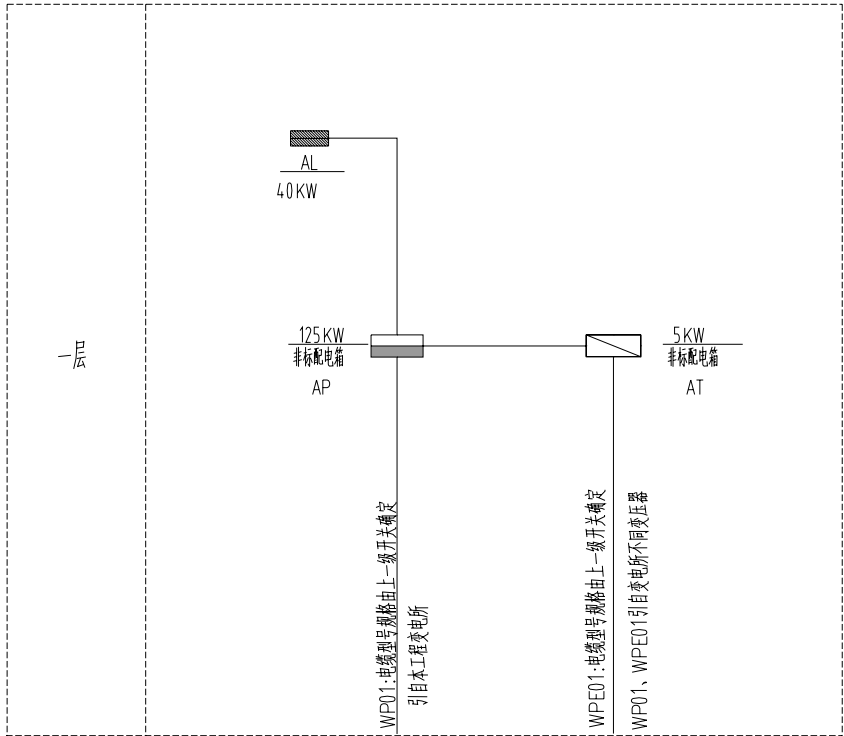




竖向配电干线系统图

主要设备材料表


序号	图例	名称	型号规格	安装方式	备注
1		LED点光源	详见材料表	详见安装详图	0.2m
2		LED带光源	详见材料表	见/详见安装详图	1.5m
3		LED带光源暗槽	详见材料表	详见安装详图	1.5m
4		LED带光源暗槽	详见材料表	见/详见安装详图	1.6m
5		LED带光源暗槽	详见材料表	详见安装详图	0.5m
6		LED带光源暗槽	详见材料表	详见安装详图	0.5m
7		LED点光源	18W 220V	见安装详图	见安装详图或详图
8		可调色温LED点光源	11W 220V	见安装详图	见安装详图或详图
9		可调色温LED点光源	22W 220V	见安装详图	见安装详图或详图
10		三频LED灯(各频可调)	IP67 3x21W 220V	见安装详图	见安装详图或详图(灯管长度≤1800mm)
11		三频LED灯	3x21W 220V	见安装详图	见安装详图或详图(灯管长度≤1800mm)
12		三频LED灯(各频可调)	3x21W 220V	见安装详图	见安装详图或详图(灯管长度≤1800mm)
13		见安装详图或详图(各频可调)	中频A型LED 1W DC6V	见安装详图	0.2m
14		见安装详图或详图(各频可调)	中频A型LED 1W DC6V	见安装详图	0.2m
15		见安装详图或详图(各频可调)	中频A型LED 1W DC6V	见安装详图	2.5m
16		见安装详图或详图(各频可调)	中频A型LED 1W DC6V	见安装详图	0.5m
17		见安装详图或详图(各频可调)	中频A型LED 1W DC6V	见安装详图	2.5m
18		见安装详图或详图(各频可调)	中频A型LED 1W DC6V	见安装详图	2.5m
19		见安装详图或详图(各频可调)	中频A型LED 1W DC6V	见安装详图	2.5m
20		三频LED灯(各频可调)	IP67 A型LED 10W DC6V	见安装详图	2.5m
21		见安装详图或详图(各频可调)	A型LED 1W DC6V	见安装详图(见安装详图)	
22		见安装详图或详图	10A 250V	见安装详图	1.3m
23		见安装详图或详图	10A 250V	见安装详图	1.3m
24		三频LED灯	10A 250V	见安装详图	1.3m
25		见安装详图或详图	10A 250V	见安装详图	1.3m
26		见安装详图或详图	10A 250V	见安装详图	1.3m
27		见安装详图或详图	10A 250V	见安装详图	1.3m
28		见安装详图或详图	10A 250V	见安装详图	1.3m
29		见安装详图或详图(各频可调)		见安装详图	1.3m
30		见安装详图或详图(三频可调)	M6 塑料 16A	0.5m暗槽	见安装详图
31		见安装详图或详图(三频可调)	M6 塑料 10A	0.3m暗槽	见安装详图
32		见安装详图或详图(三频可调)	M6 塑料 16A	0.5m暗槽	见安装详图
33		三频LED灯	P230	0.3m暗槽	
34		见安装详图		1.3m暗槽	
35		见安装详图		0.3m暗槽	
36		见安装详图		见安装详图	
37		见安装详图		2.5m暗槽	
38		见安装详图		2.5m暗槽	
39		见安装详图		见安装详图	

 注：本图例仅供参考，具体安装详图，见相关设计说明。


 江苏 凌群 工程设计有限公司 JIANGSU LINGQUN ENGINEERING DESIGN CO., LTD. 注册地址: 4320032620 营业执照: 3202062620 电话: 0527-82295712 传真: 0527-82295712			
合同编号	4320032620	设计合同	4320032620
合同名称	4320032620		
合同日期	4320032620		
合同地点	4320032620		
合同金额	4320032620		
合同备注	4320032620		
合同编号	4320032620		
合同名称	4320032620		
合同日期	4320032620		
合同地点	4320032620		
合同金额	4320032620		
合同备注	4320032620		
合同编号	4320032620		
合同名称	4320032620		
合同日期	4320032620		
合同地点	4320032620		
合同金额	4320032620		
合同备注	4320032620		
合同编号	4320032620		
合同名称	4320032620		
合同日期	4320032620		
合同地点	4320032620		
合同金额	4320032620		
合同备注	4320032620		
合同编号	4320032620		
合同名称	4320032620		
合同日期	4320032620		
合同地点	4320032620		
合同金额	4320032620		
合同备注	4320032620		
合同编号	4320032620		
合同名称	4320032620		
合同日期	4320032620		
合同地点	4320032620		
合同金额	4320032620		
合同备注	4320032620		
合同编号	4320032620		
合同名称	4320032620		
合同日期	4320032620		
合同地点	4320032620		
合同金额	4320032620		
合同备注	4320032620		
合同编号	4320032620		
合同名称	4320032620		
合同日期	4320032620		
合同地点	4320032620		
合同金额	4320032620		
合同备注	4320032620		
合同编号	4320032620		
合同名称	4320032620		
合同日期	4320032620		
合同地点	4320032620		
合同金额	4320032620		
合同备注	4320032620		
合同编号	4320032620		
合同名称	4320032620		
合同日期	4320032620		
合同地点	4320032620		
合同金额	4320032620		
合同备注	4320032620		
合同编号	4320032620		
合同名称	4320032620		
合同日期	4320032620		
合同地点	4320032620		
合同金额	4320032620		
合同备注	4320032620		
合同编号	4320032620		
合同名称	4320032620		
合同日期	4320032620		
合同地点	4320032620		
合同金额	4320032620		
合同备注	4320032620		
合同编号	4320032620		
合同名称	4320032620		
合同日期	4320032620		
合同地点	4320032620		
合同金额	4320032620		
合同备注	4320032620		
合同编号	4320032620		
合同名称	4320032620		
合同日期	4320032620		
合同地点	4320032620		
合同金额	4320032620		
合同备注	4320032620		
合同编号	4320032620		
合同名称	4320032620		
合同日期	4320032620		
合同地点	4320032620		
合同金额	4320032620		
合同备注	4320032620		
合同编号	4320032620		
合同名称	4320032620		
合同日期	4320032620		
合同地点	4320032620		
合同金额	4320032620		
合同备注	4320032620		
合同编号	4320032620		
合同名称	4320032620		
合同日期	4320032620		
合同地点	4320032620		
合同金额	4320032620		
合同备注	4320032620		
合同编号	4320032620		
合同名称	4320032620		
合同日期	4320032620		
合同地点	4320032620		
合同金额	4320032620		
合同备注	4320032620		
合同编号	4320032620		
合同名称	4320032620		
合同日期			

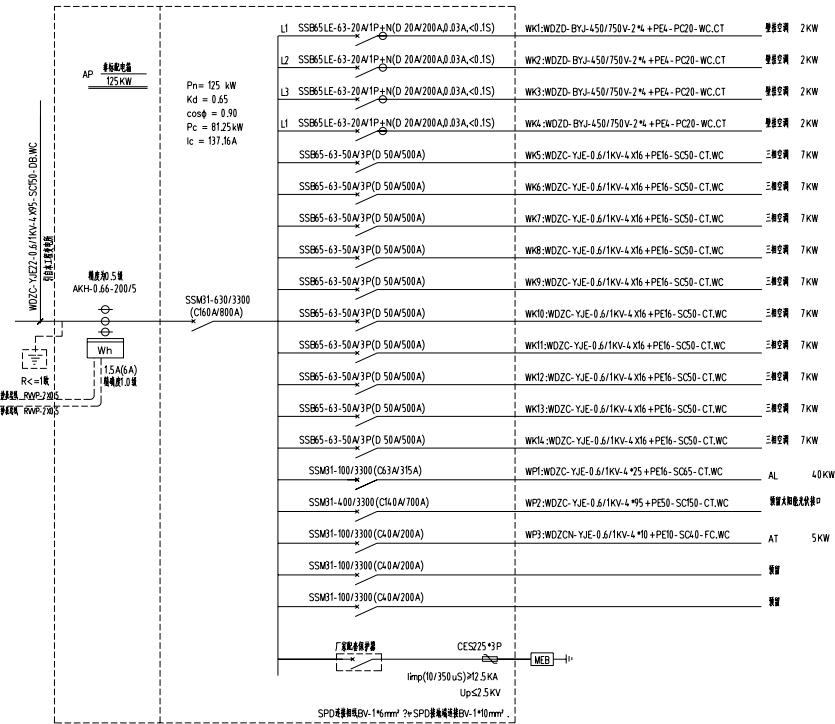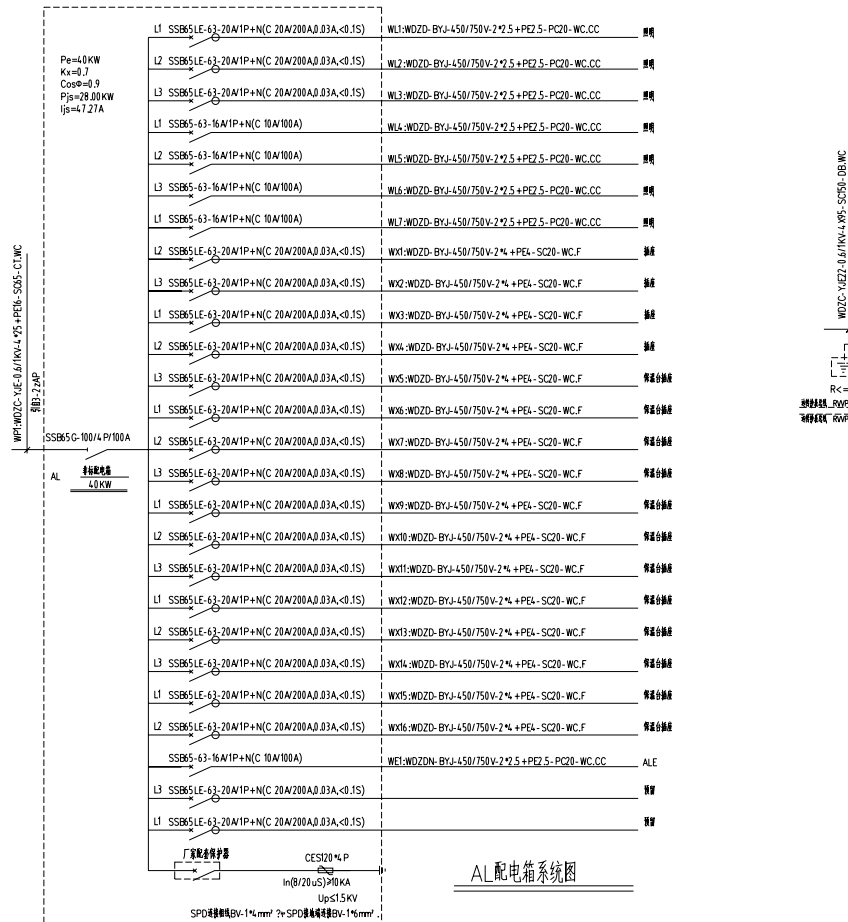[illegible]

配电箱AP系统图

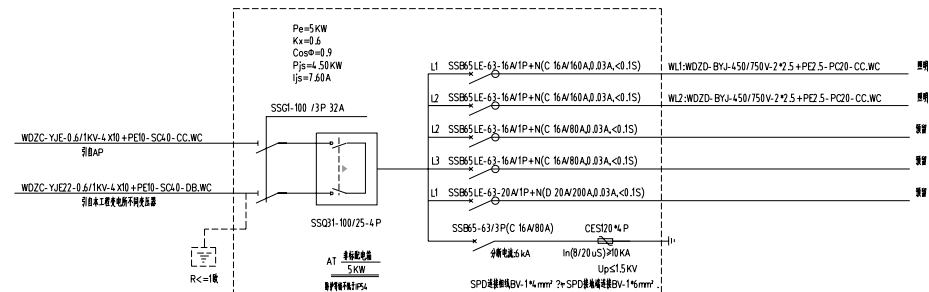


AT配电箱系统图

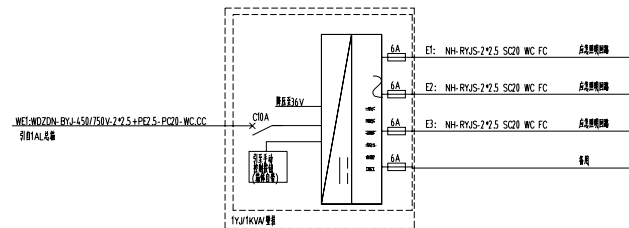

ALE 应急照明配电箱系统图

[illegible]

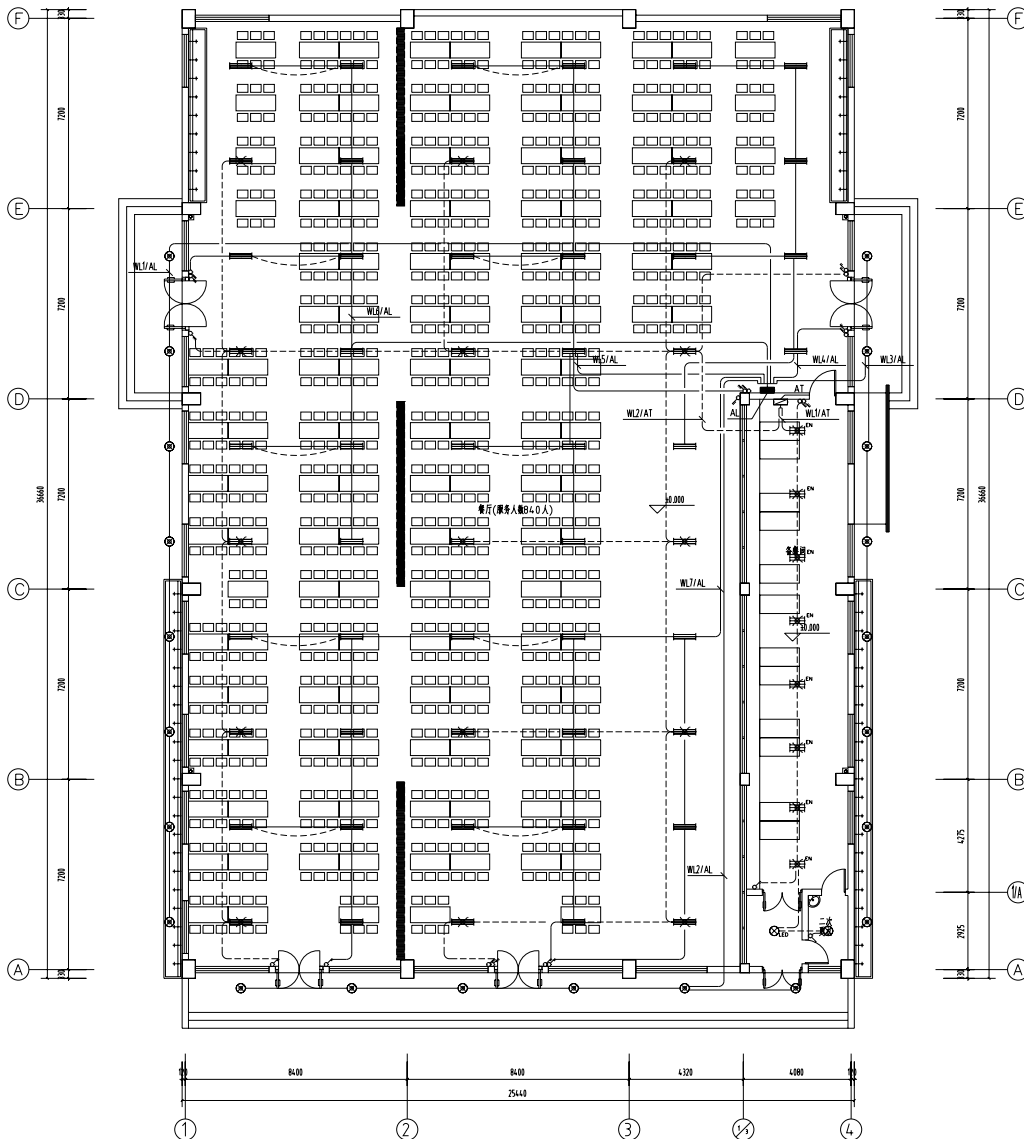

照明平面图 1:100

设计单位 Design Co.		
 江苏 凌筹 工程设计有限公司 JIANGSU LINGCHOU ENGINEERING DESIGN CO., LTD. 注册地址: A320032629 营业执照号: B2300426126 电话总机: A230083627 传真机: J282707000011 联系电话: 025-88229572 0519-87255519		
项目编号	A320032629	
营业执照号	B2300426126	
电话总机	A230083627	
传真机	J282707000011	
联系电话	025-88229572 0519-87255519	
No.	Date	修改内容 Revision Description
日照专项章 Ruzhou Stamp		
注册工程师章 Register Stamp		
项目负责人 First Department Stamp		
项目负责人 Project Chief	审核 Reviewed	李瑞 王博路
专业负责人 Specialty Chief	审核 Reviewed	张彦 王博路
审核 Checker	审核 Reviewed	张彦 王博路
设计 Designer	审核 Tracer	张彦 王博路
图例名称 Drawing Name		
照明平面图		
设计号 Drawing Number	NEZ-A108.36	
类别 Category	电气	
版本号 Picture Number	5/10	
版次 Issue	第一版	
日期 Date	2026.07	
建设单位 Construction Unit		
南通市通州区南桥中学		
工程名称 Project Name		
一、学校规划项目		