

1、工程概况

|                            |                 |            |
|----------------------------|-----------------|------------|
| 工程名称：沭阳县贤官镇人民政府办公楼消防设计     | 建设单位：沭阳县贤官镇人民政府 | 建筑使用功能：综合楼 |
| 建筑面积：5328.16m <sup>2</sup> | 建筑耐火等级：二级       |            |
| 建筑类别：二类高层                  | 建筑结构形式：框架剪力墙结构  |            |
| 建筑楼层位置：一～九层                |                 |            |

2、设计范围

火灾自动报警系统说明、应急照明系统

3、负荷等级

本工程消防负荷为二级负荷，其他为三级负荷

火灾自动报警设计说明


1．依据：《火灾自动报警系统设计规范》GB50116—2013

2．本工程采用集中式火灾报警控制系统。按楼层划分报警区域。

3．系统组成：火灾自动报警系统；消防联动控制系统；火灾应急广播系统；消防直通对讲电话系统；应急照明控制系统。




4．消防控制室：



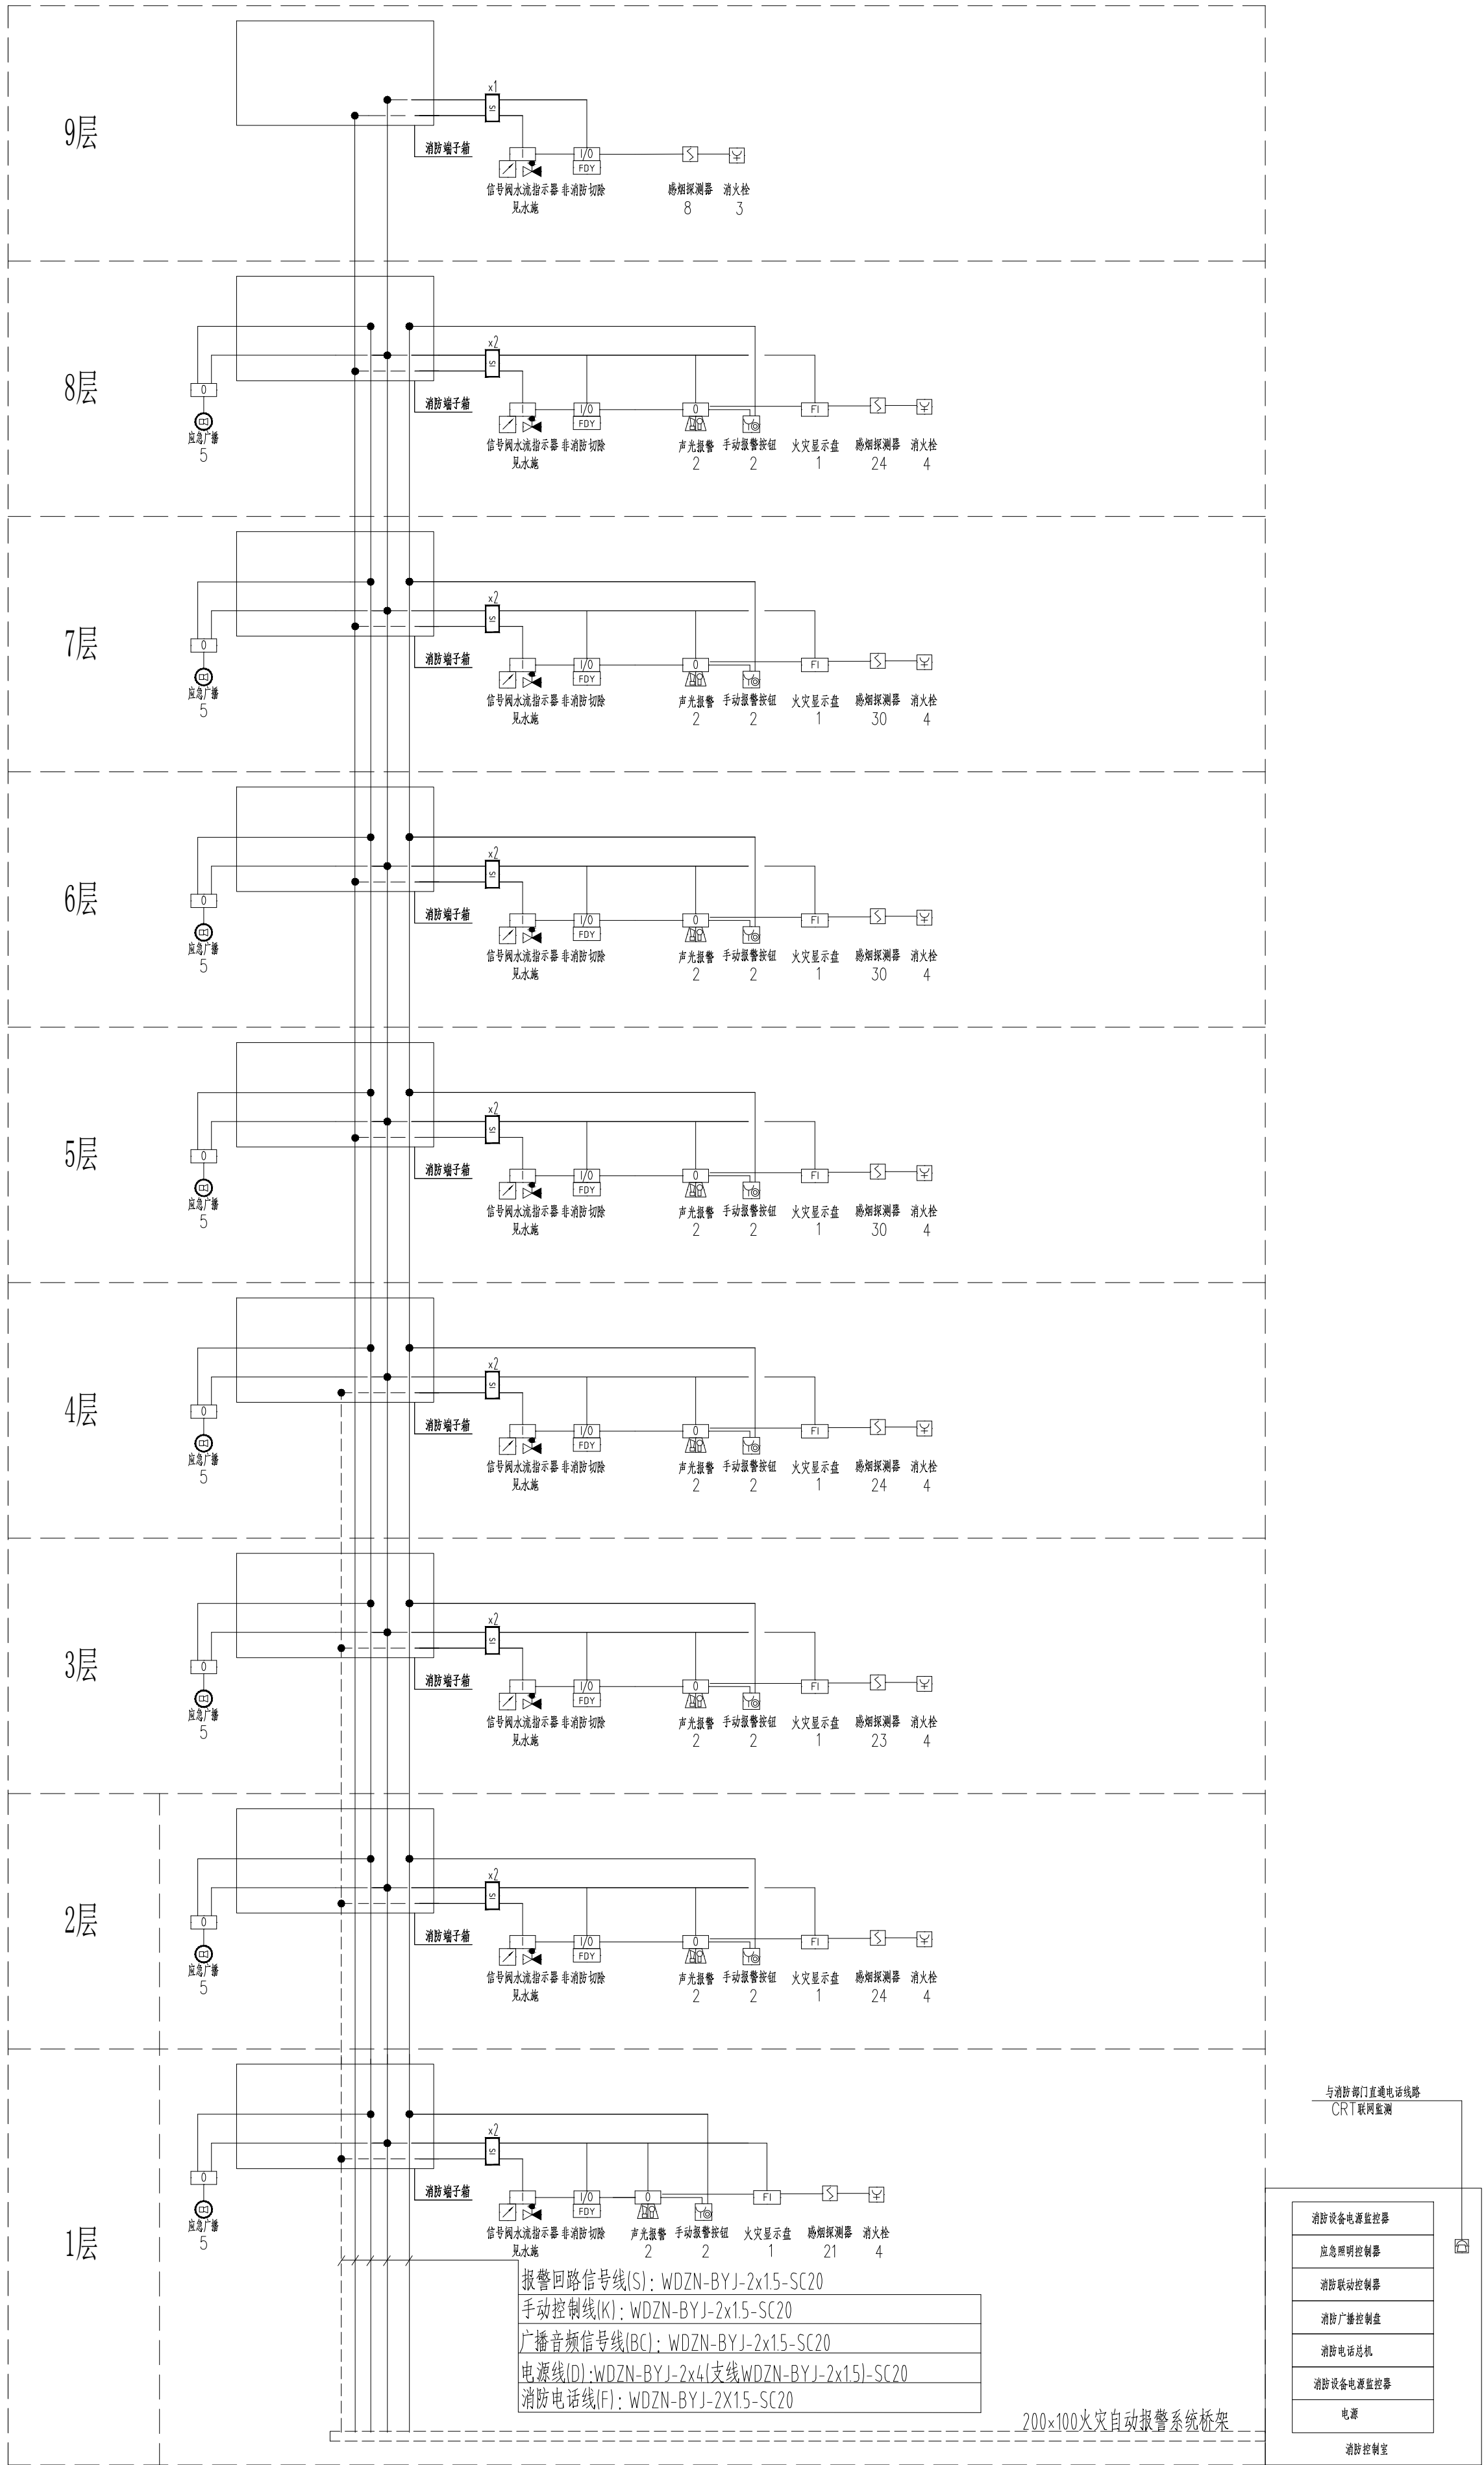


火灾自动报警系统图


注：报警电话线、广播线、手动控制线单独穿管敷设，其余可共管  
详见《火灾自动报警系统设计规范》图示P72  
每只总线短路隔离器保护的消防设备不超过32点  
消火栓、水流指示器、压力开关具体位置详见水施。

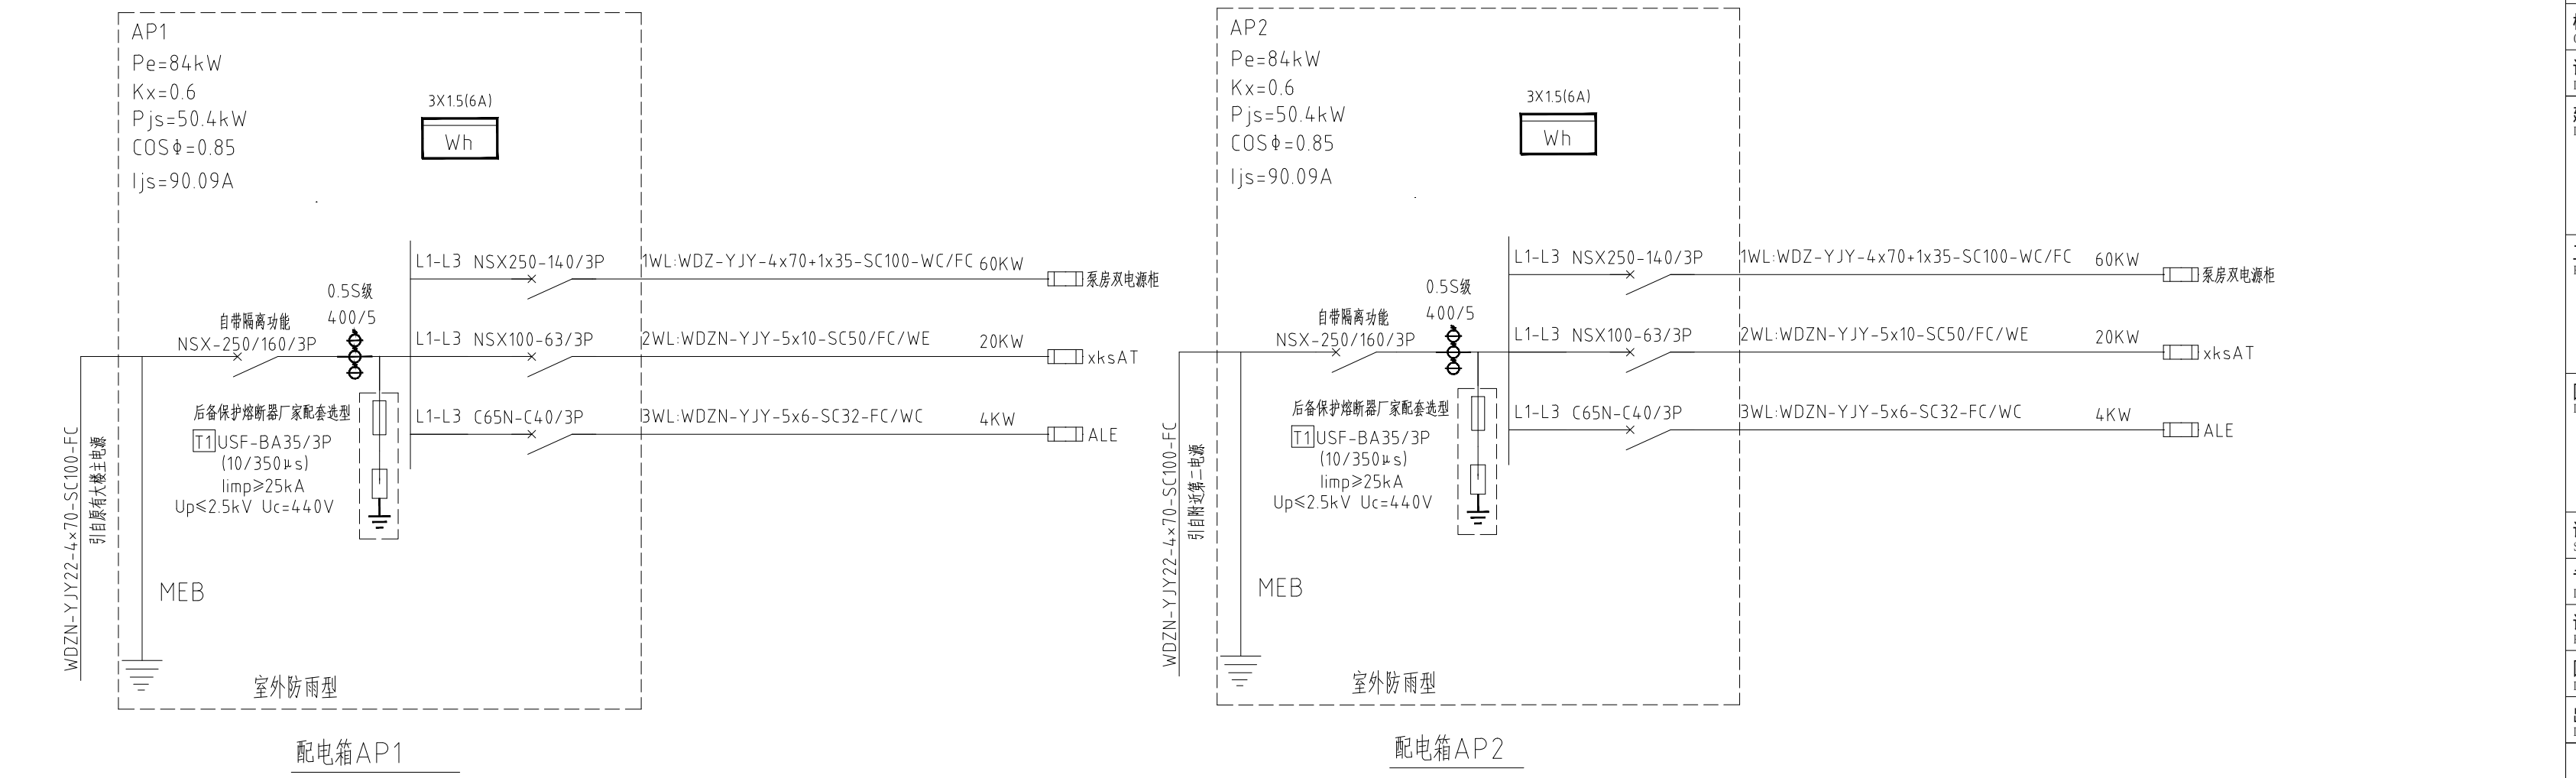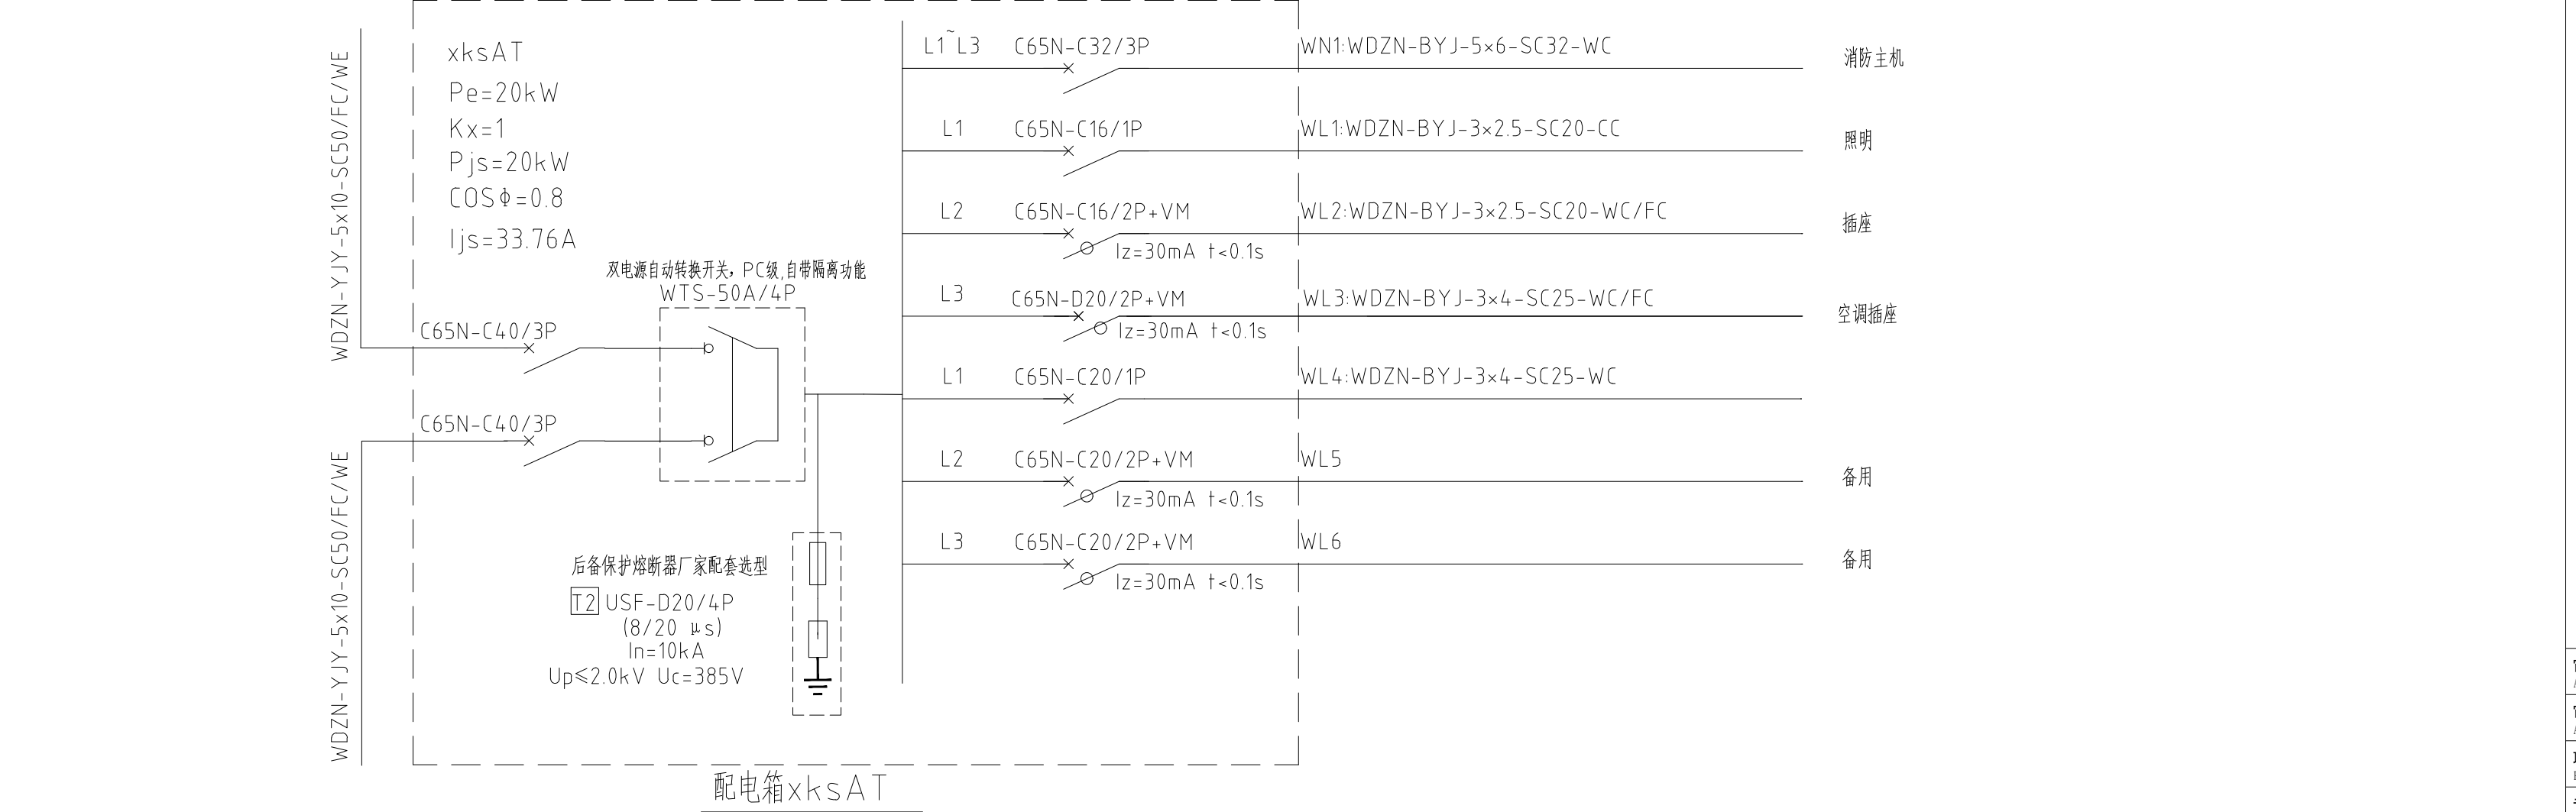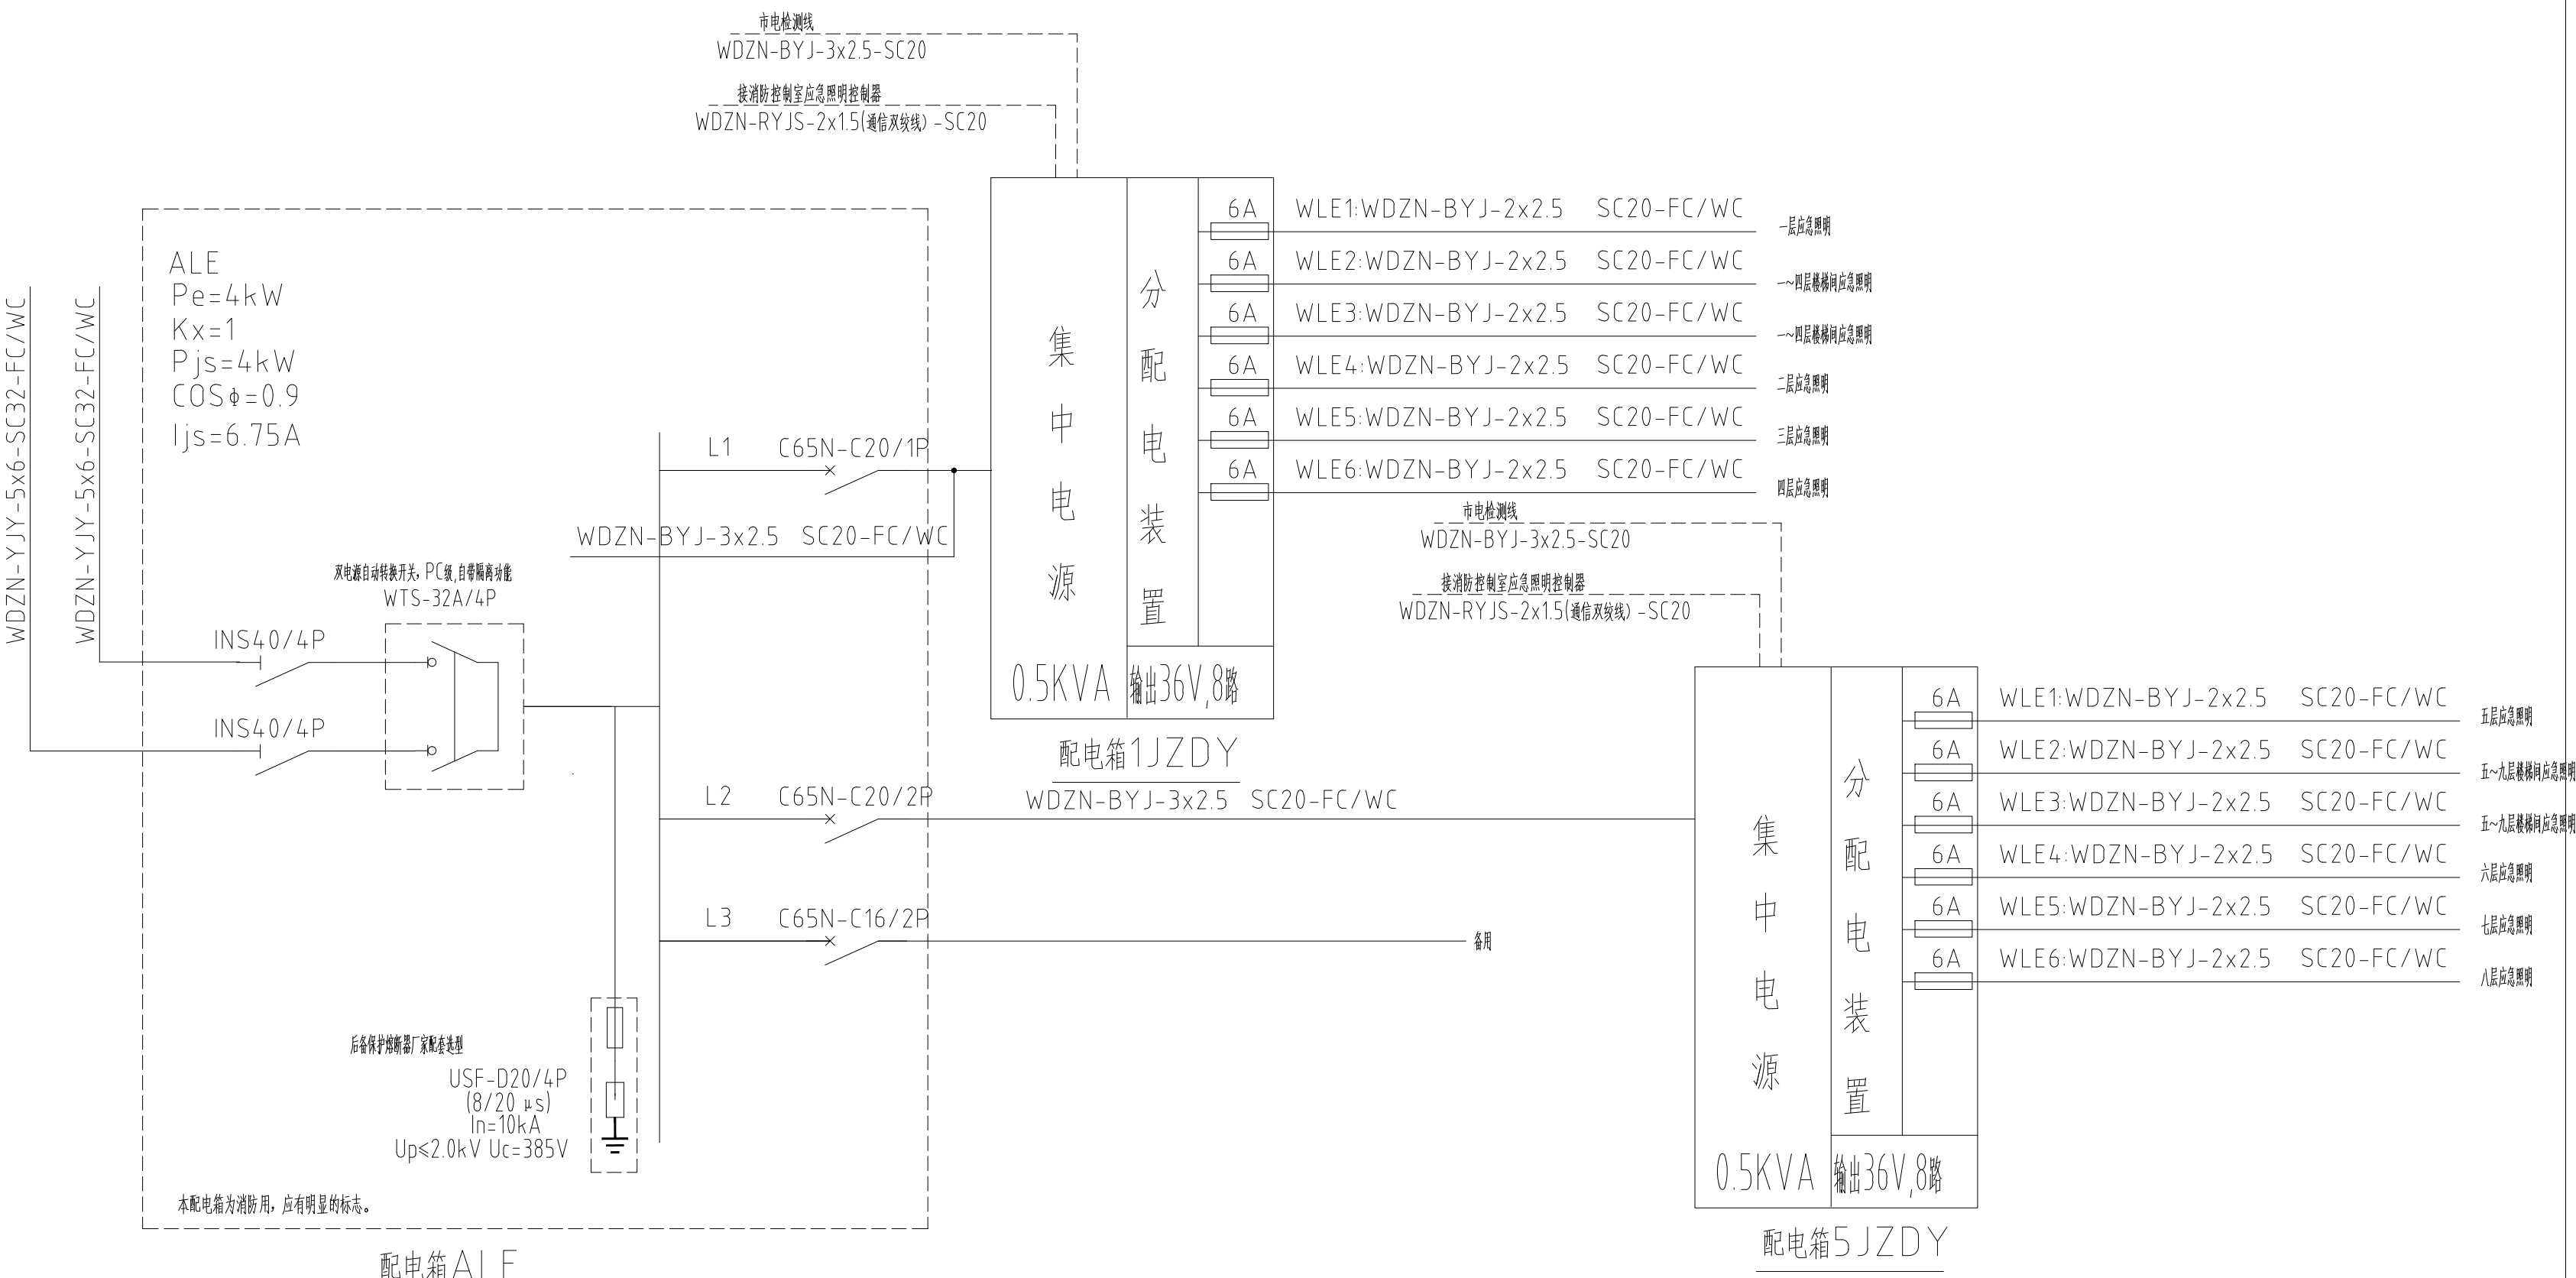


|                          |                |               |                          |     |                  |
|--------------------------|----------------|---------------|--------------------------|-----|------------------|
| 审 定<br>AUTHORIZED        |                |               | 审 核<br>AUDITED           |     |                  |
| 项目负责<br>PROJECT DIRECTOR |                |               | 专业负责<br>PROF. CHARGE     |     |                  |
| 校 对<br>CHECKED           |                |               | 设计制图<br>DESIGNED DRAWING |     |                  |
| 建设单位<br>DEVELOPER        |                |               | 沭阳县贤官镇人民政府               |     |                  |
| 工程名称<br>PROJECT NAME     |                |               | 沭阳县贤官镇人民政府办公楼<br>消防设计    |     |                  |
| 图纸名称<br>DRAWING TITLE    |                |               | 火灾自动报警系统图<br>集中电源系统图     |     |                  |
| 设计阶段<br>DESIGN STAGE     | 消防             | 图纸比例<br>SCALE | 专业类别<br>PROF. CATEGORY   | 电 气 | 图 幅<br>MAP SHEET |
| 设计编号<br>PROJECT NO.      | H2026-SY-P0521 |               |                          |     |                  |
| 图纸编号<br>DRAWING NO.      | 电施-03          |               |                          |     |                  |
| 出图日期<br>DATE             | 2026. 05       |               |                          |     |                  |

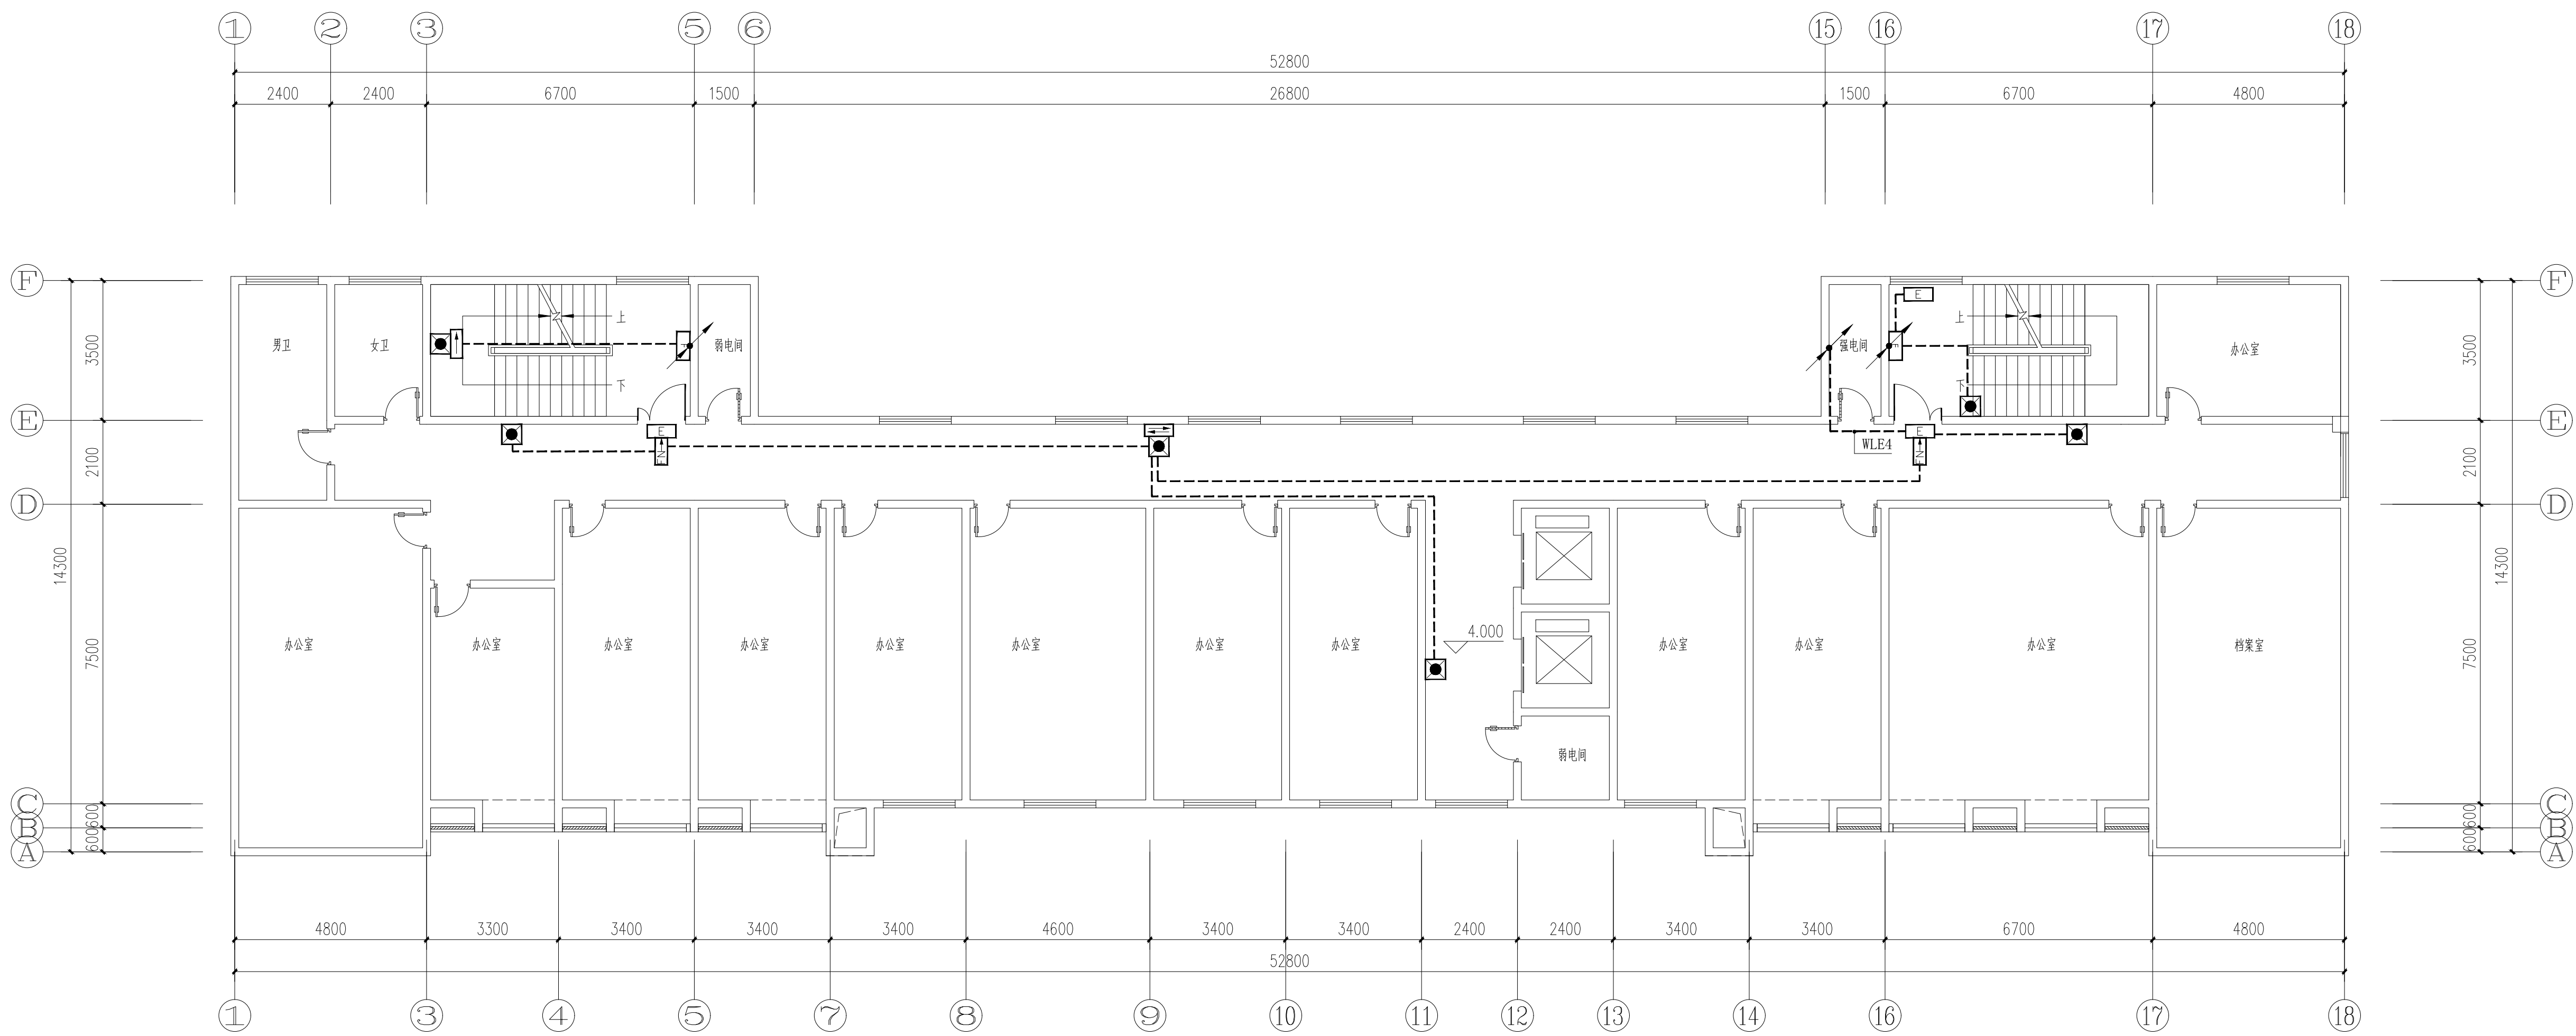


二层应急照明平面图 1:100

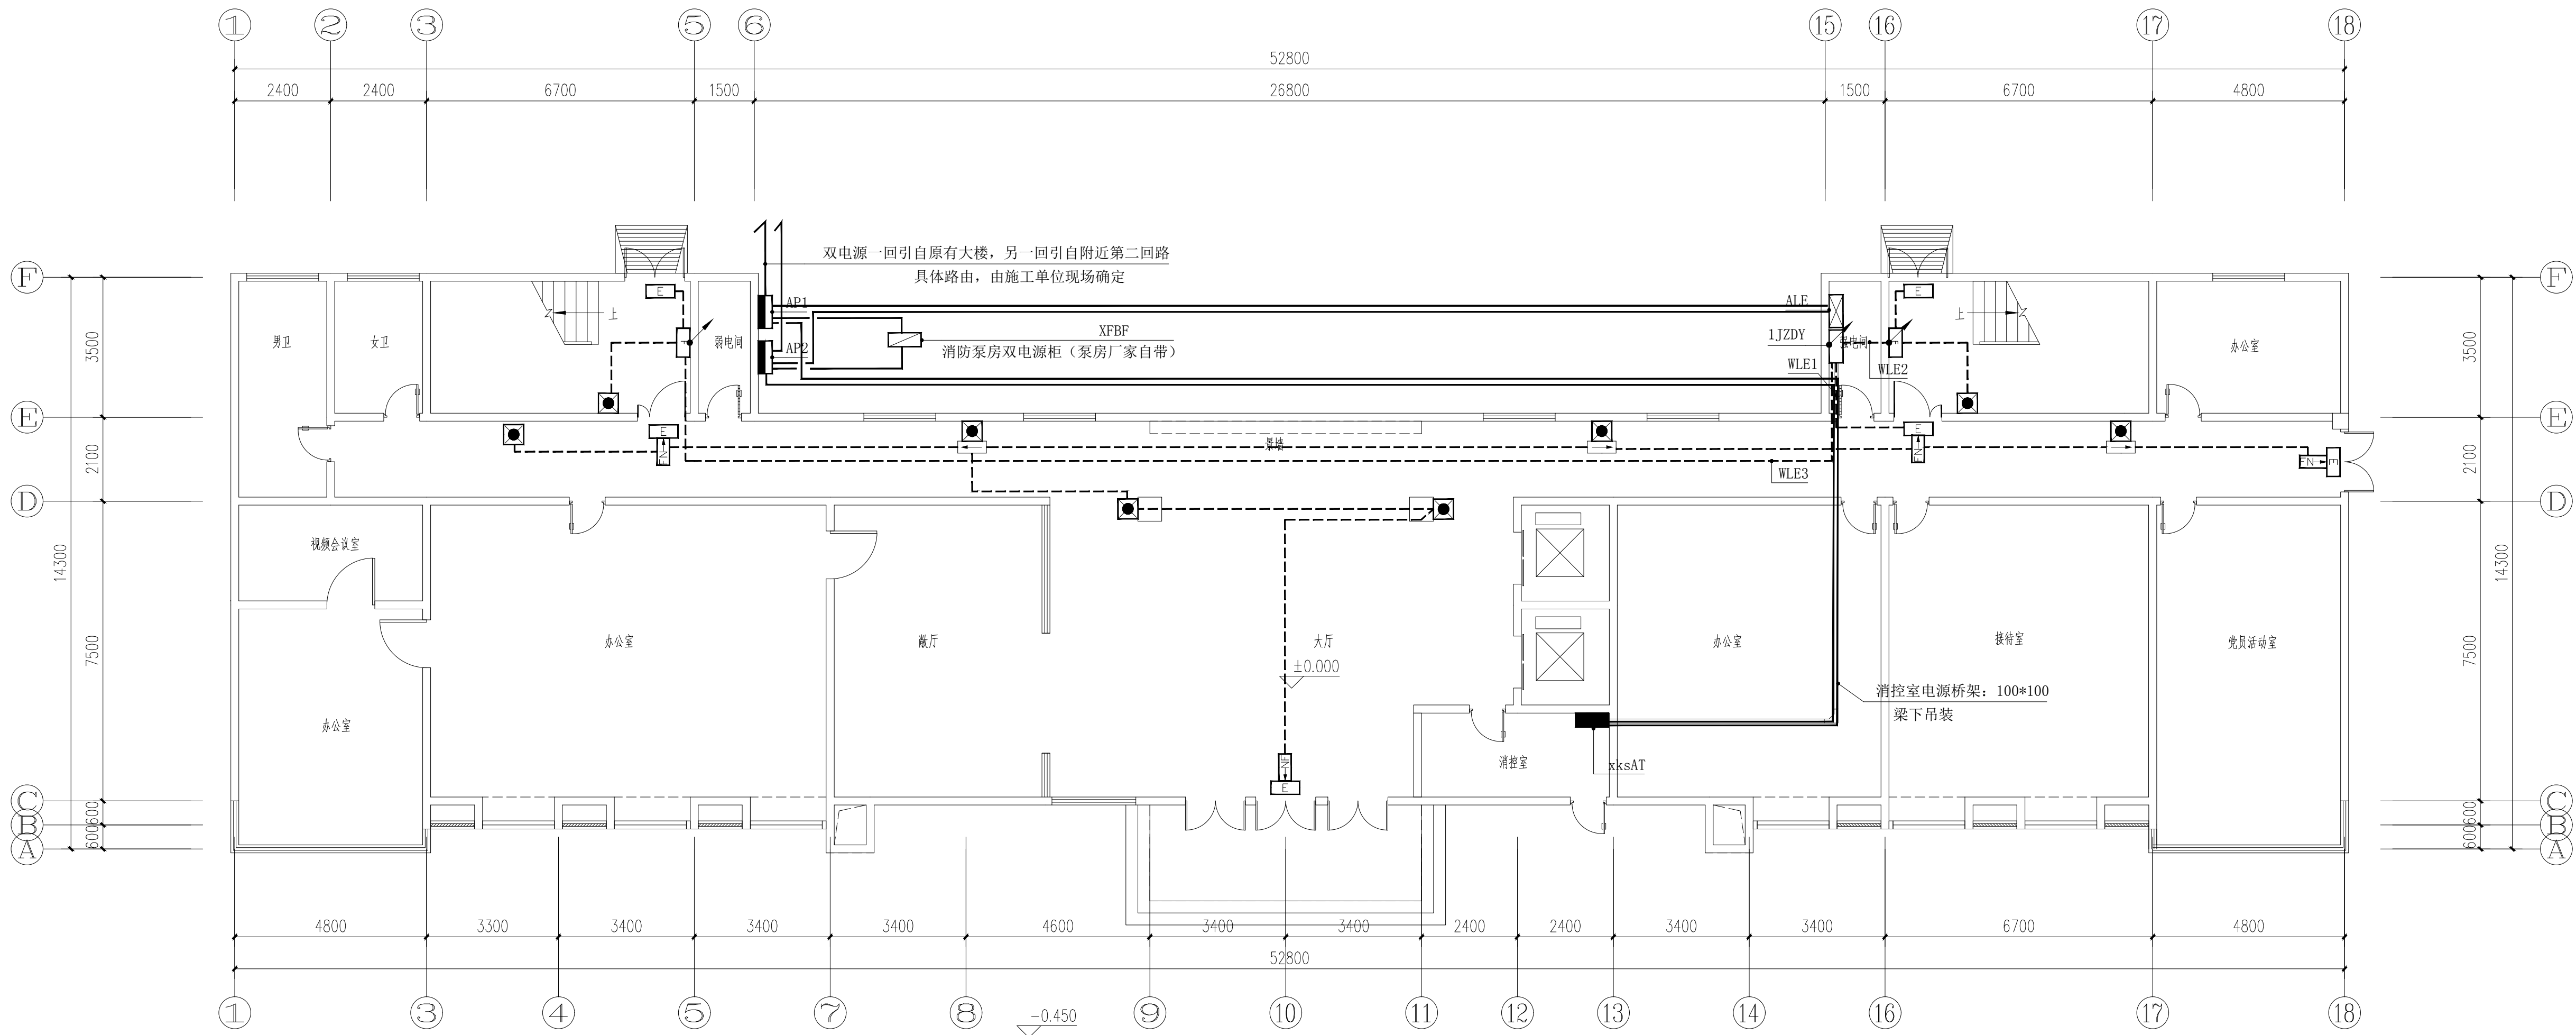

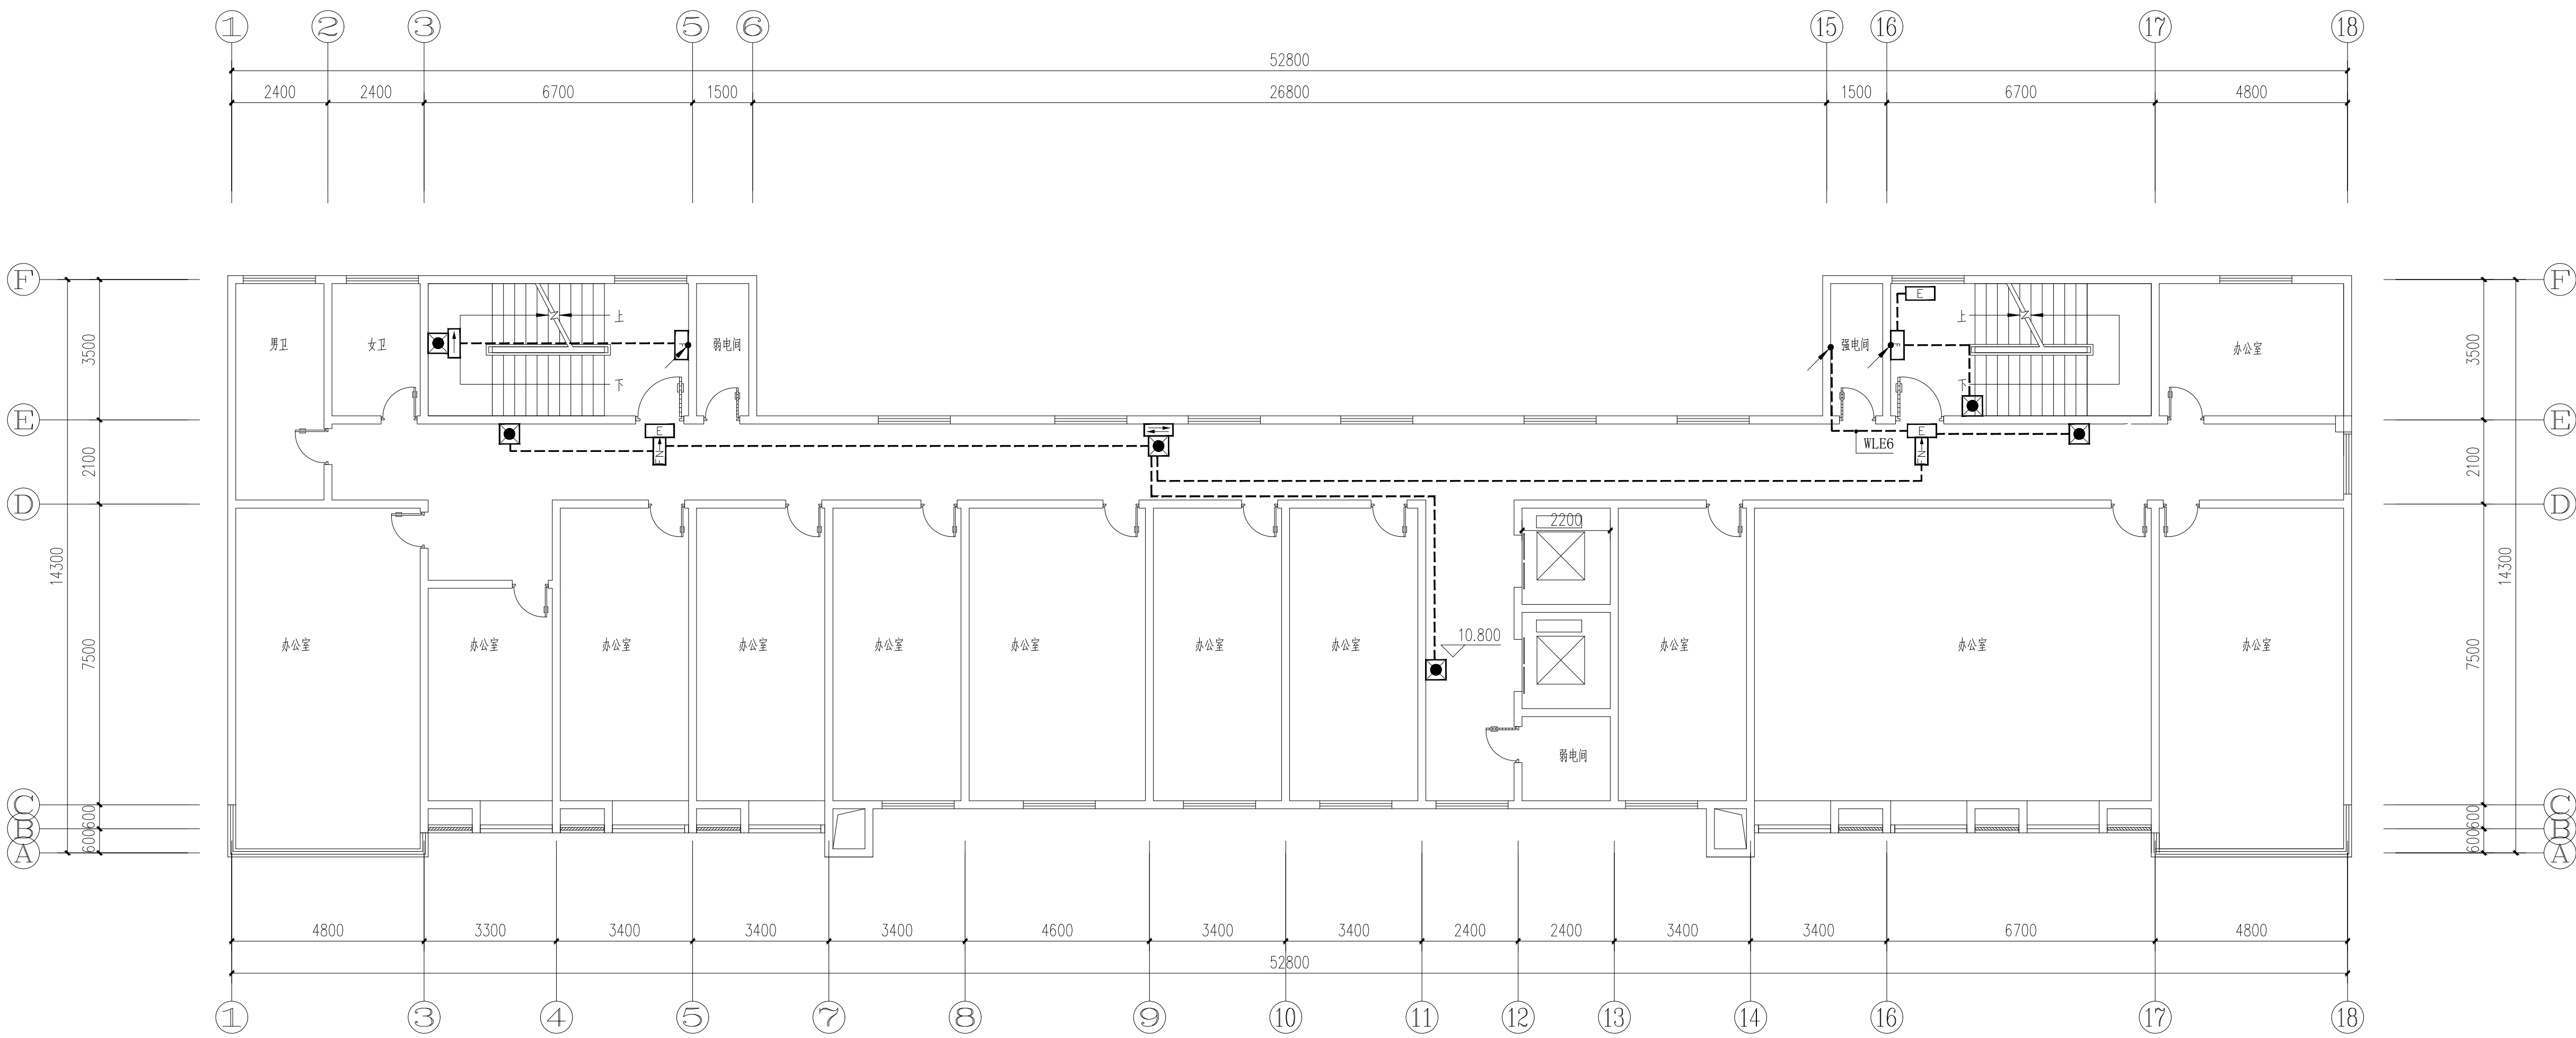


四层应急照明平面图 1:100

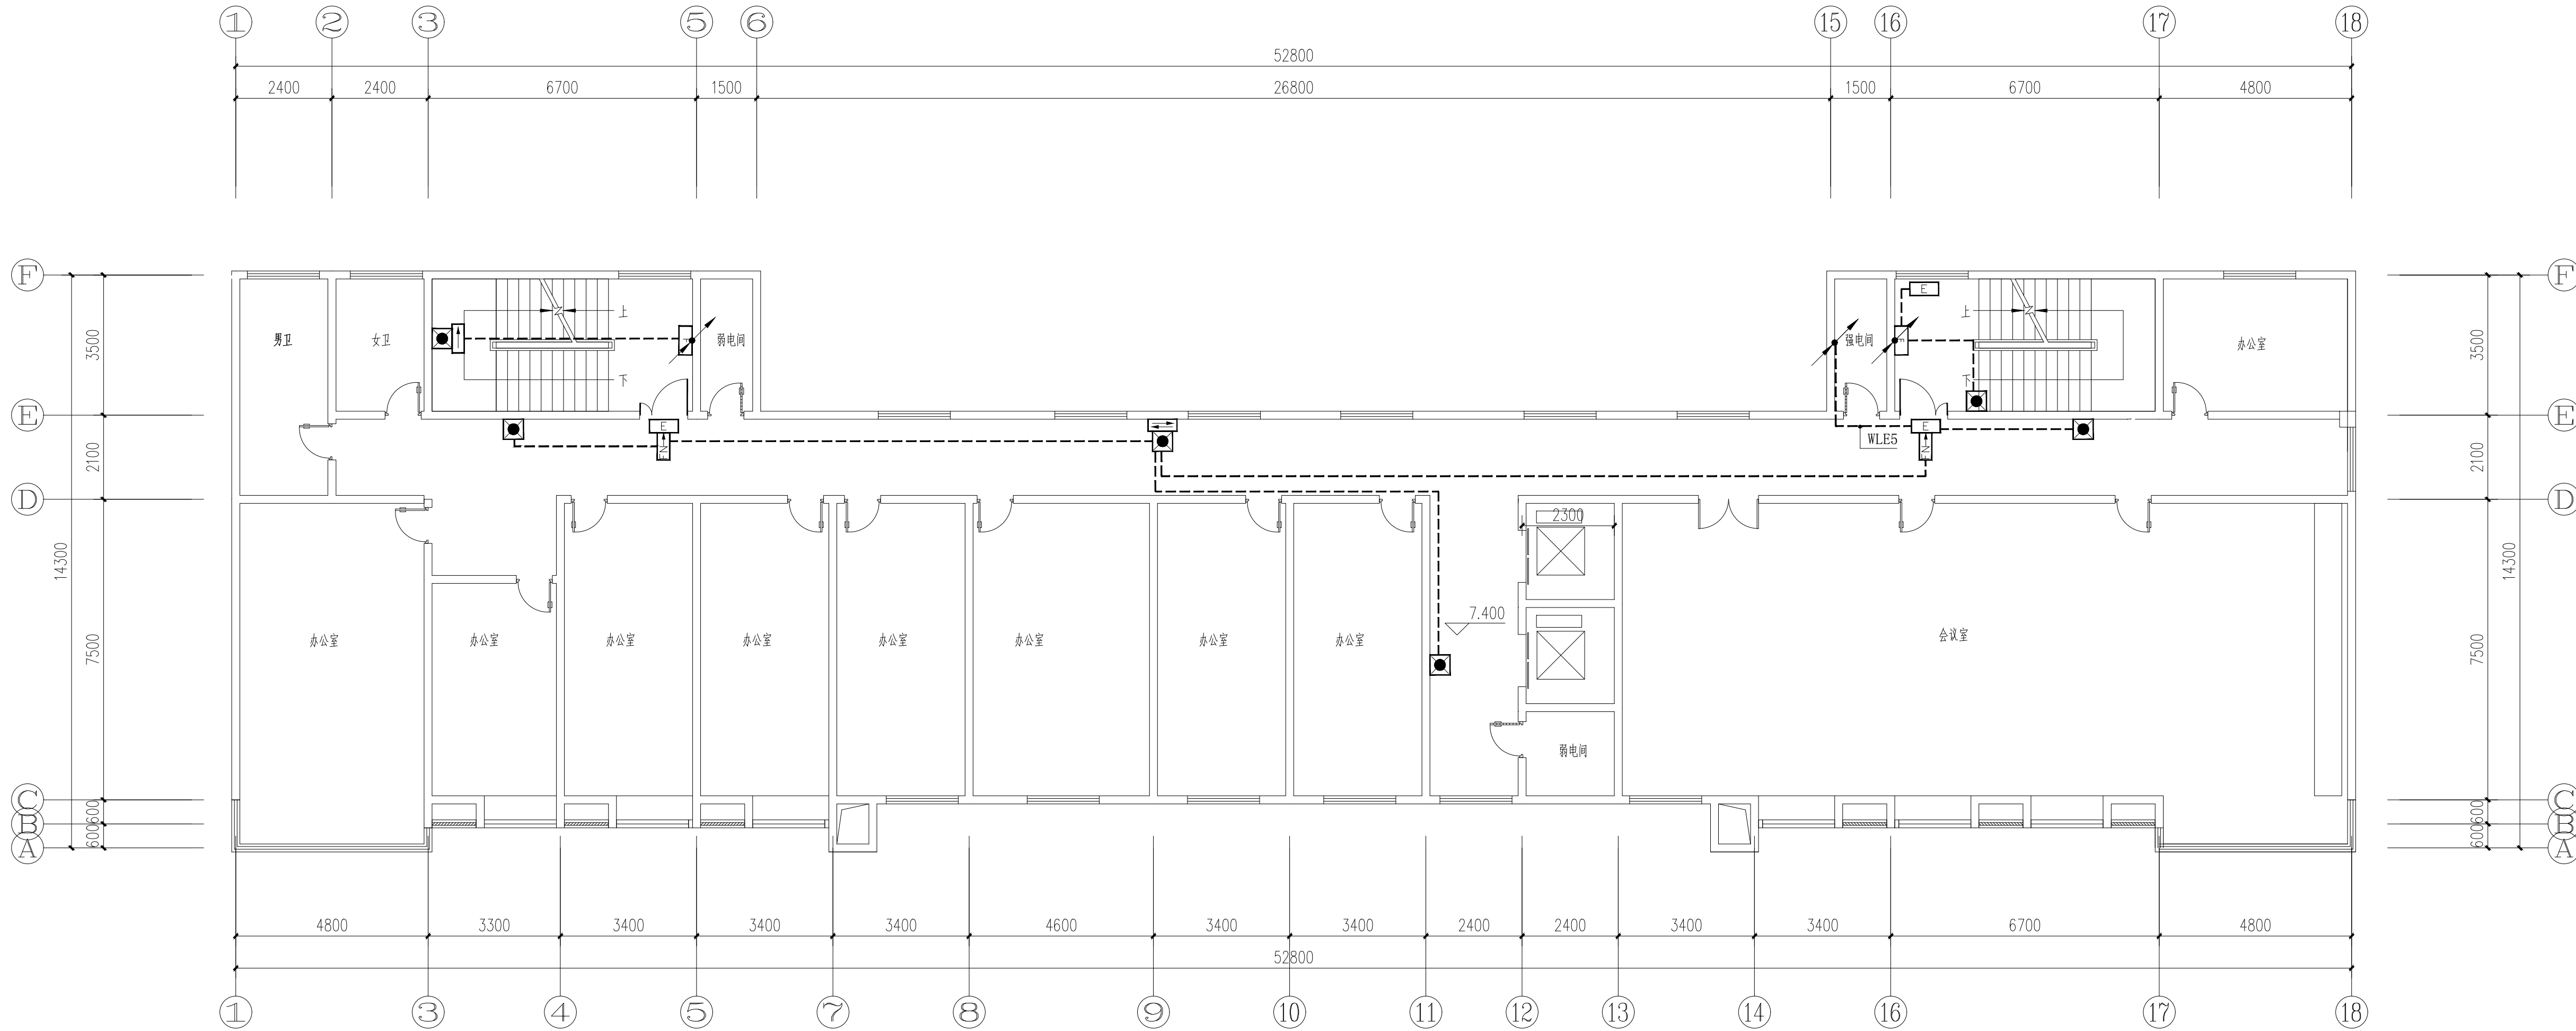


三层应急照明平面图 1:100


|                   |  |  |
|-------------------|--|--|
| 审 定<br>AUTHORIZED |  |  |
| 审 核<br>AUDITED    |  |  |
| 项目负责              |  |  |

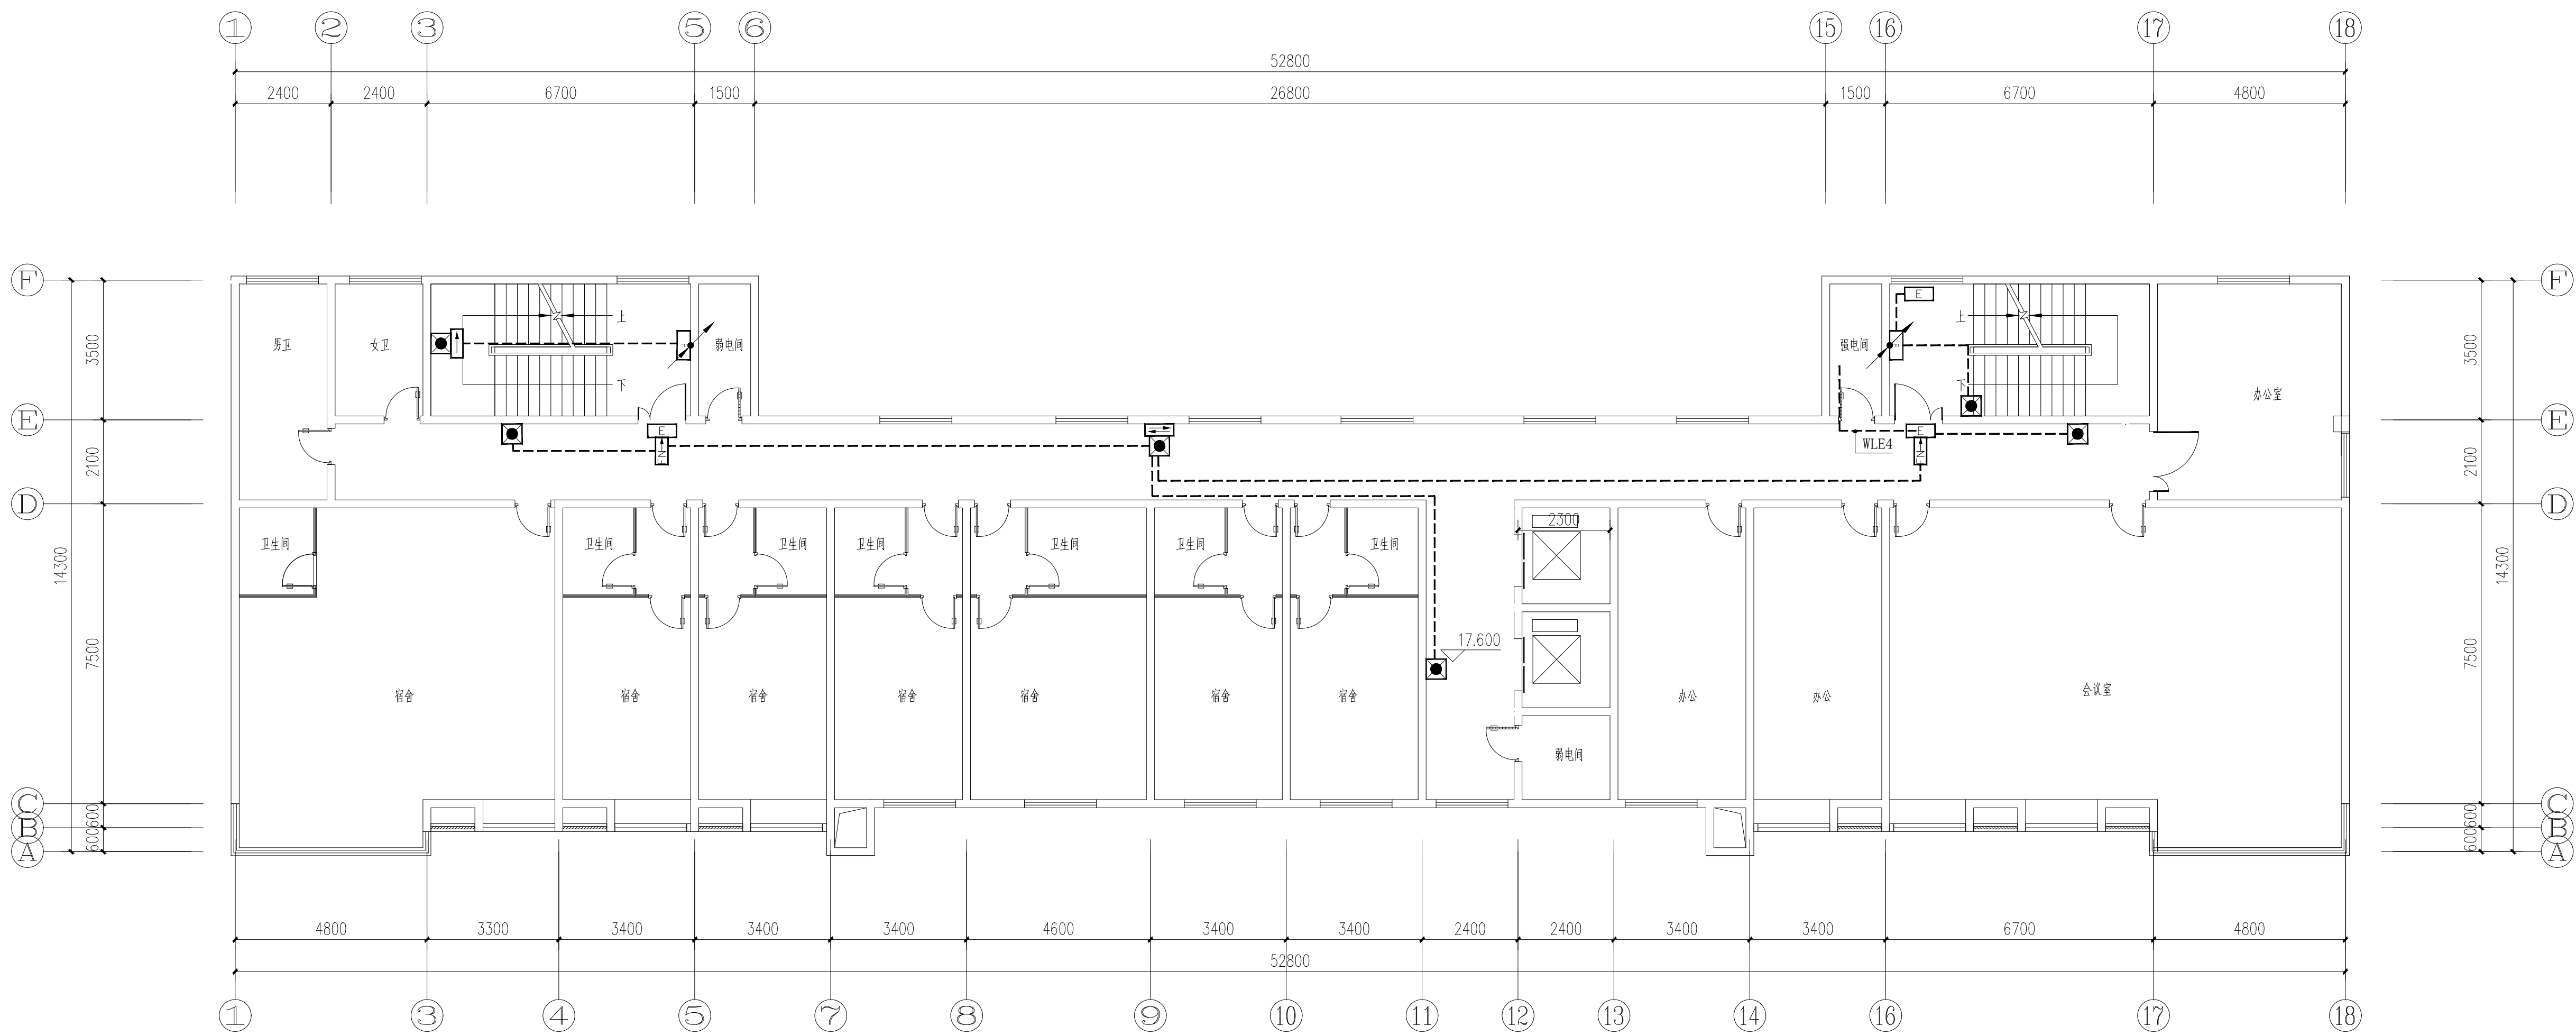


六层应急照明平面图 1:100

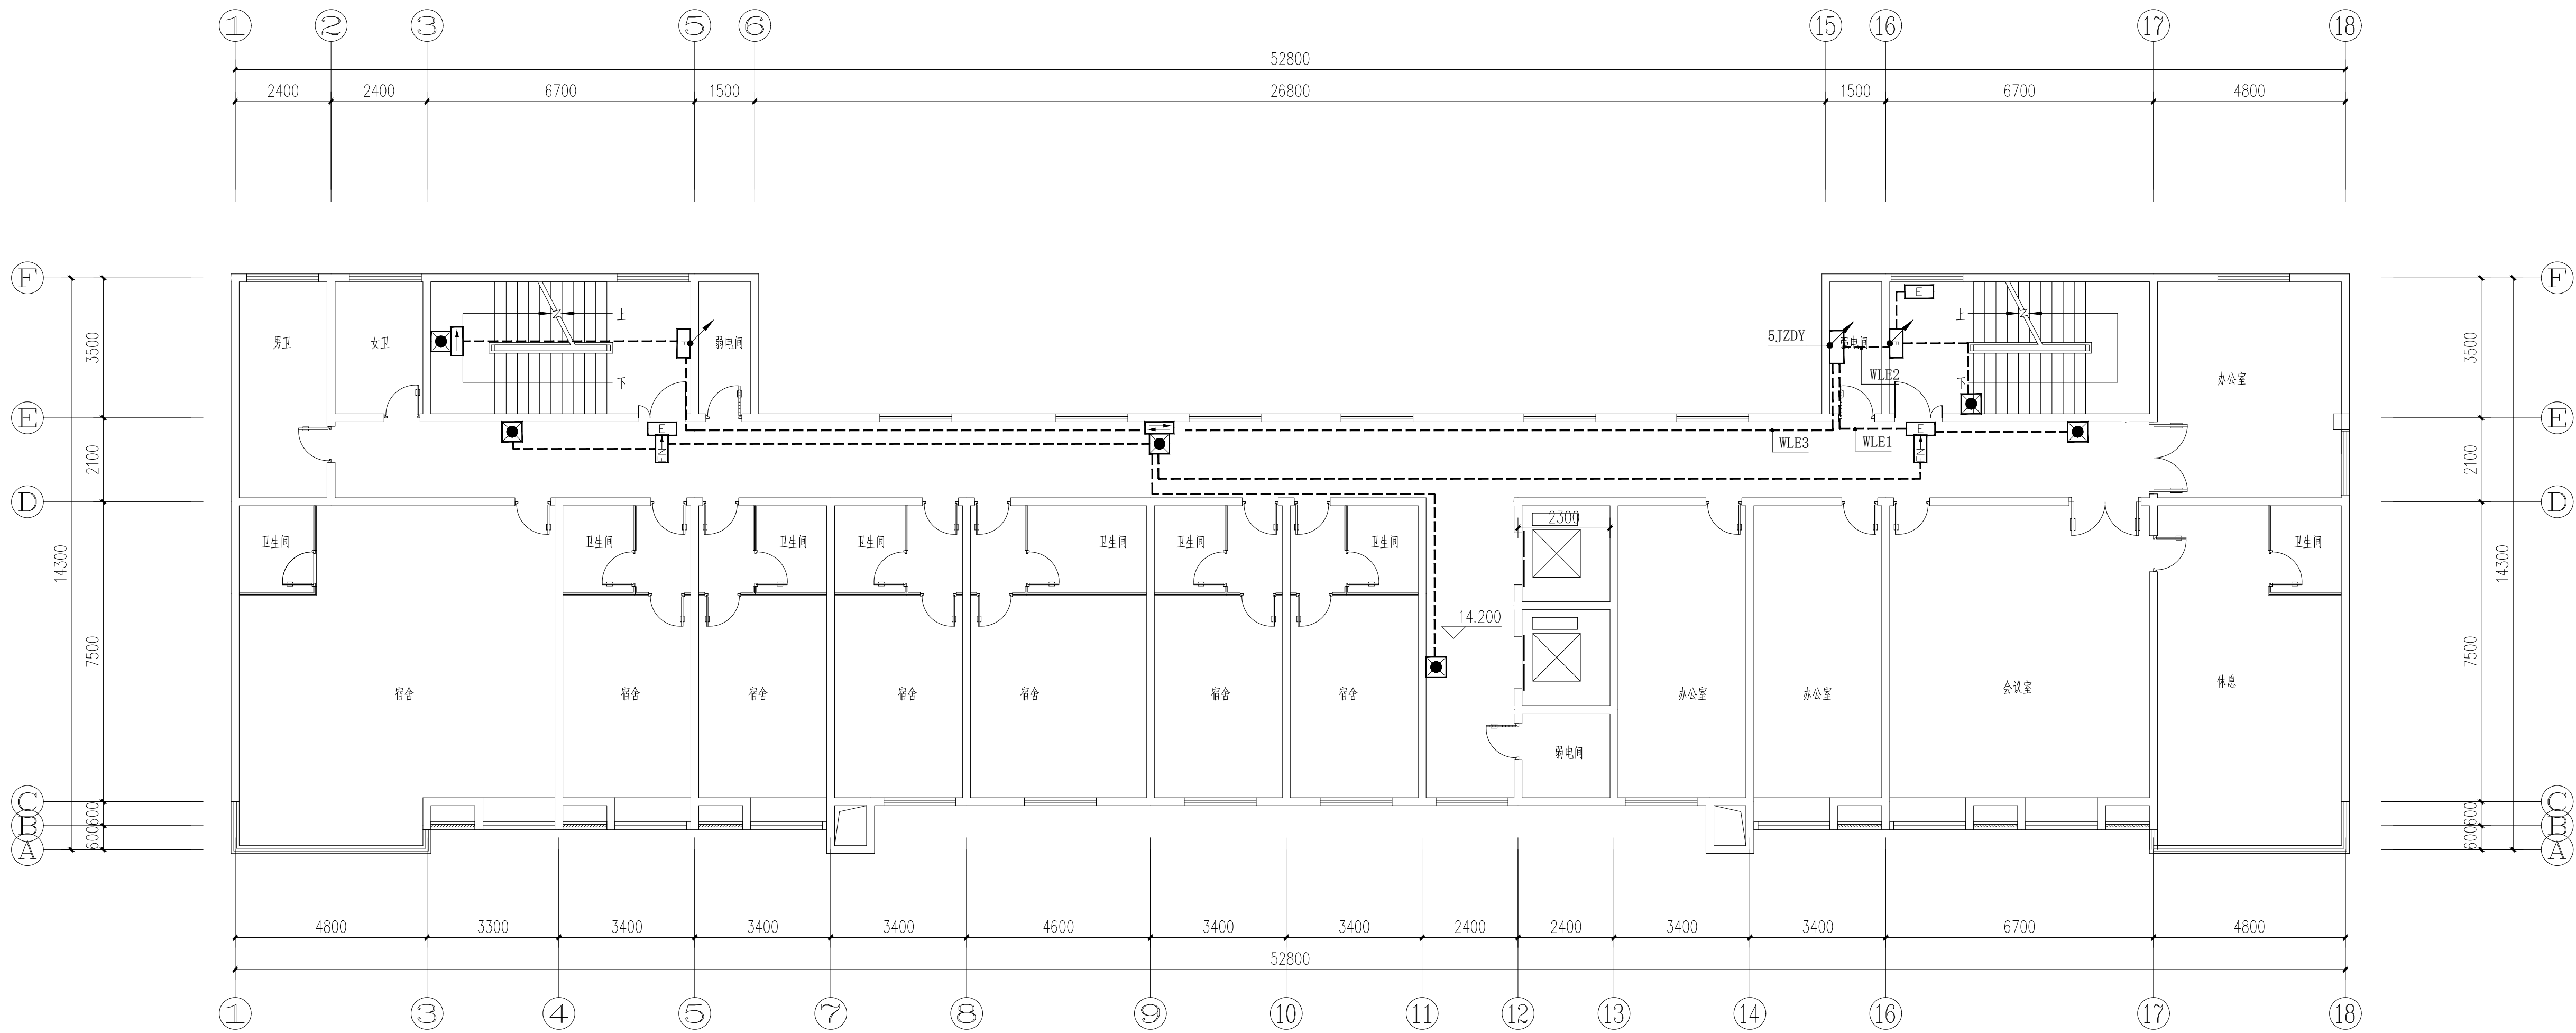

五层应急照明平面图 1:100

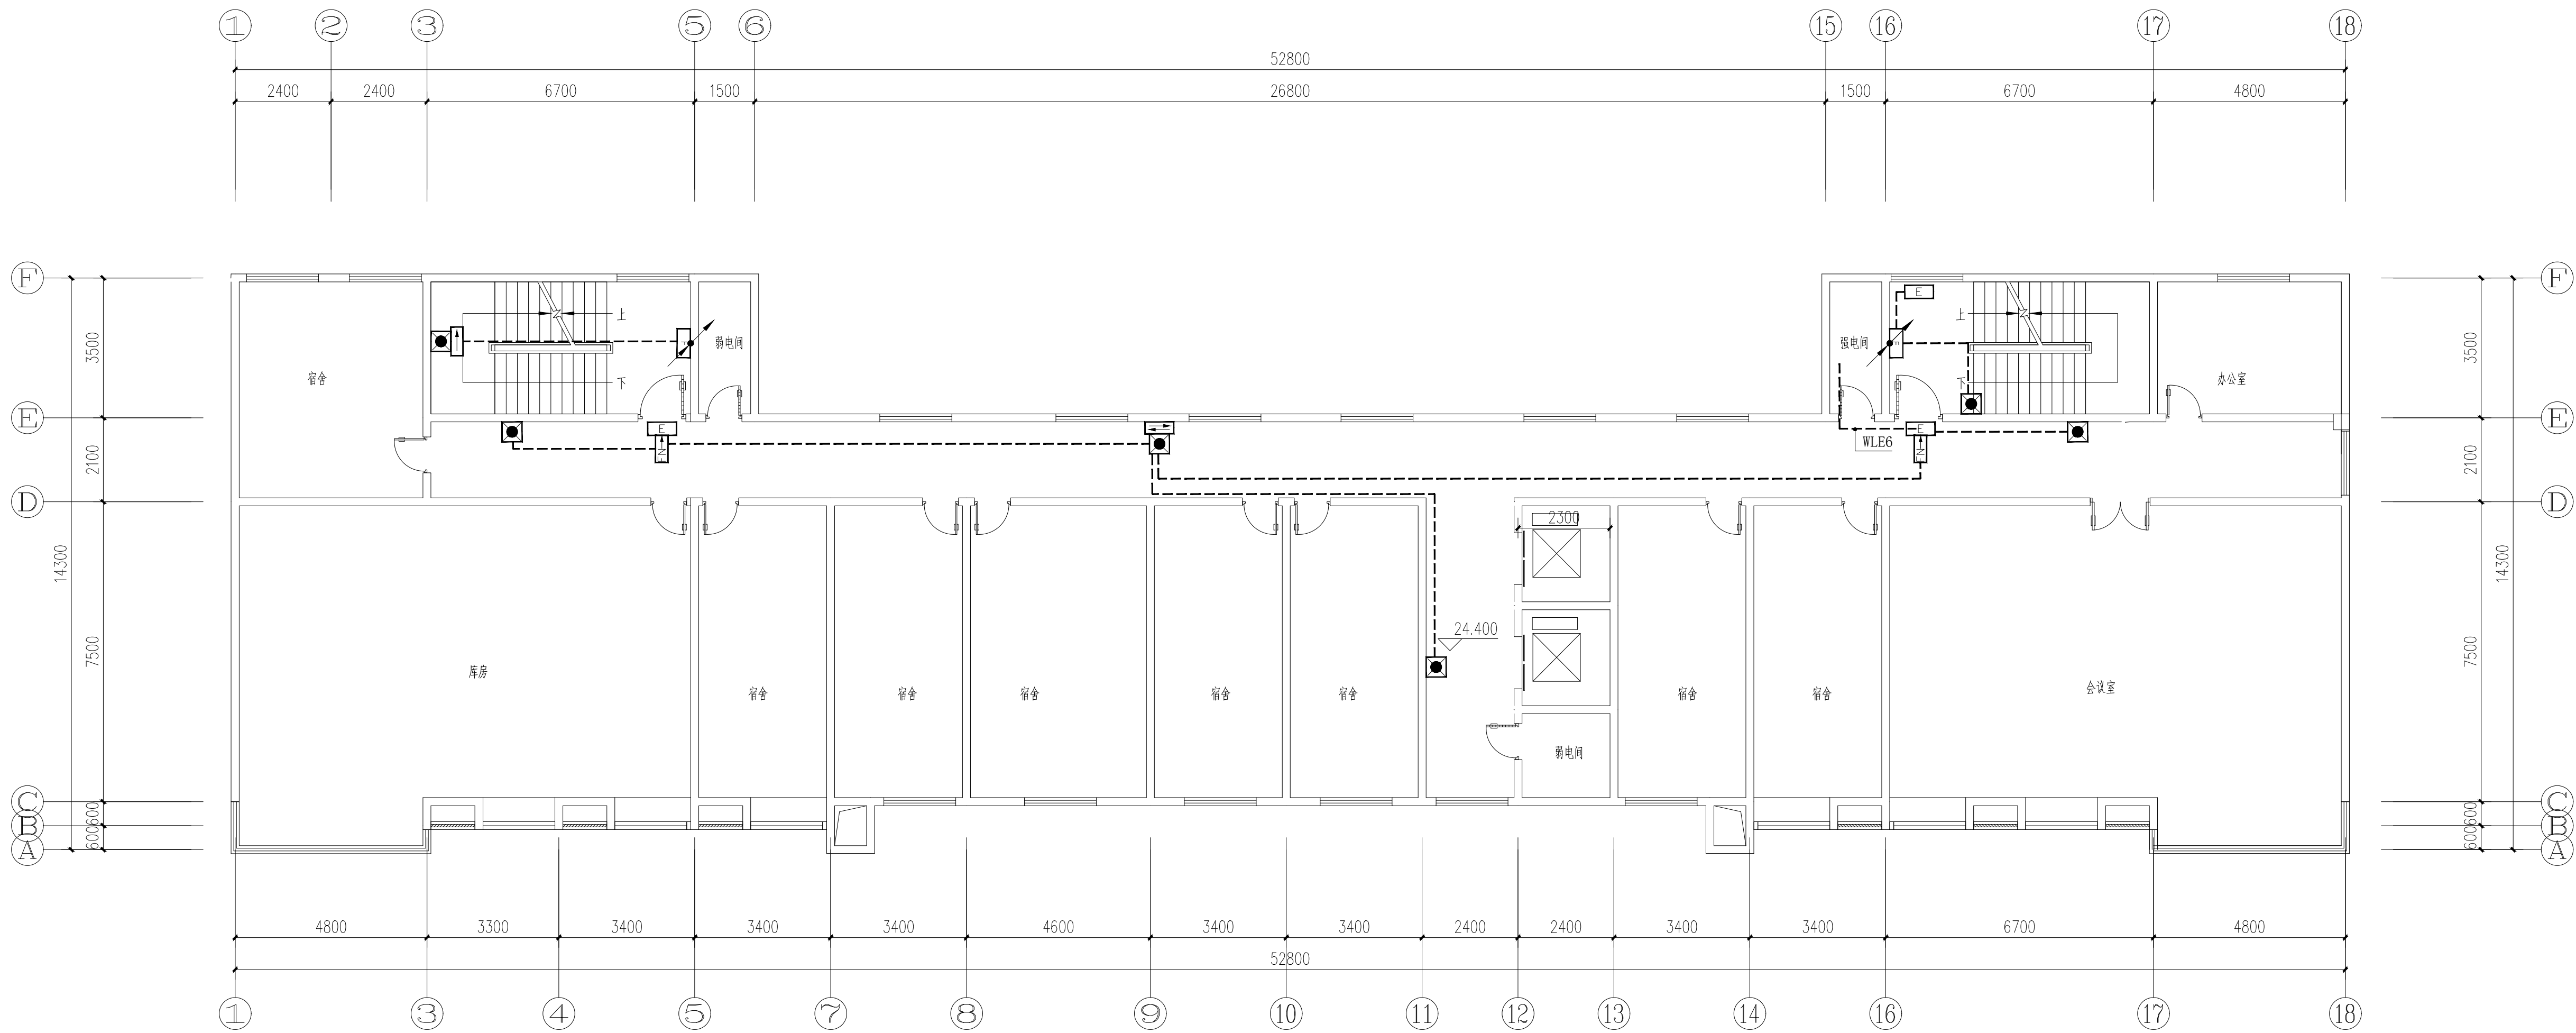


八层应急照明平面图 1:100

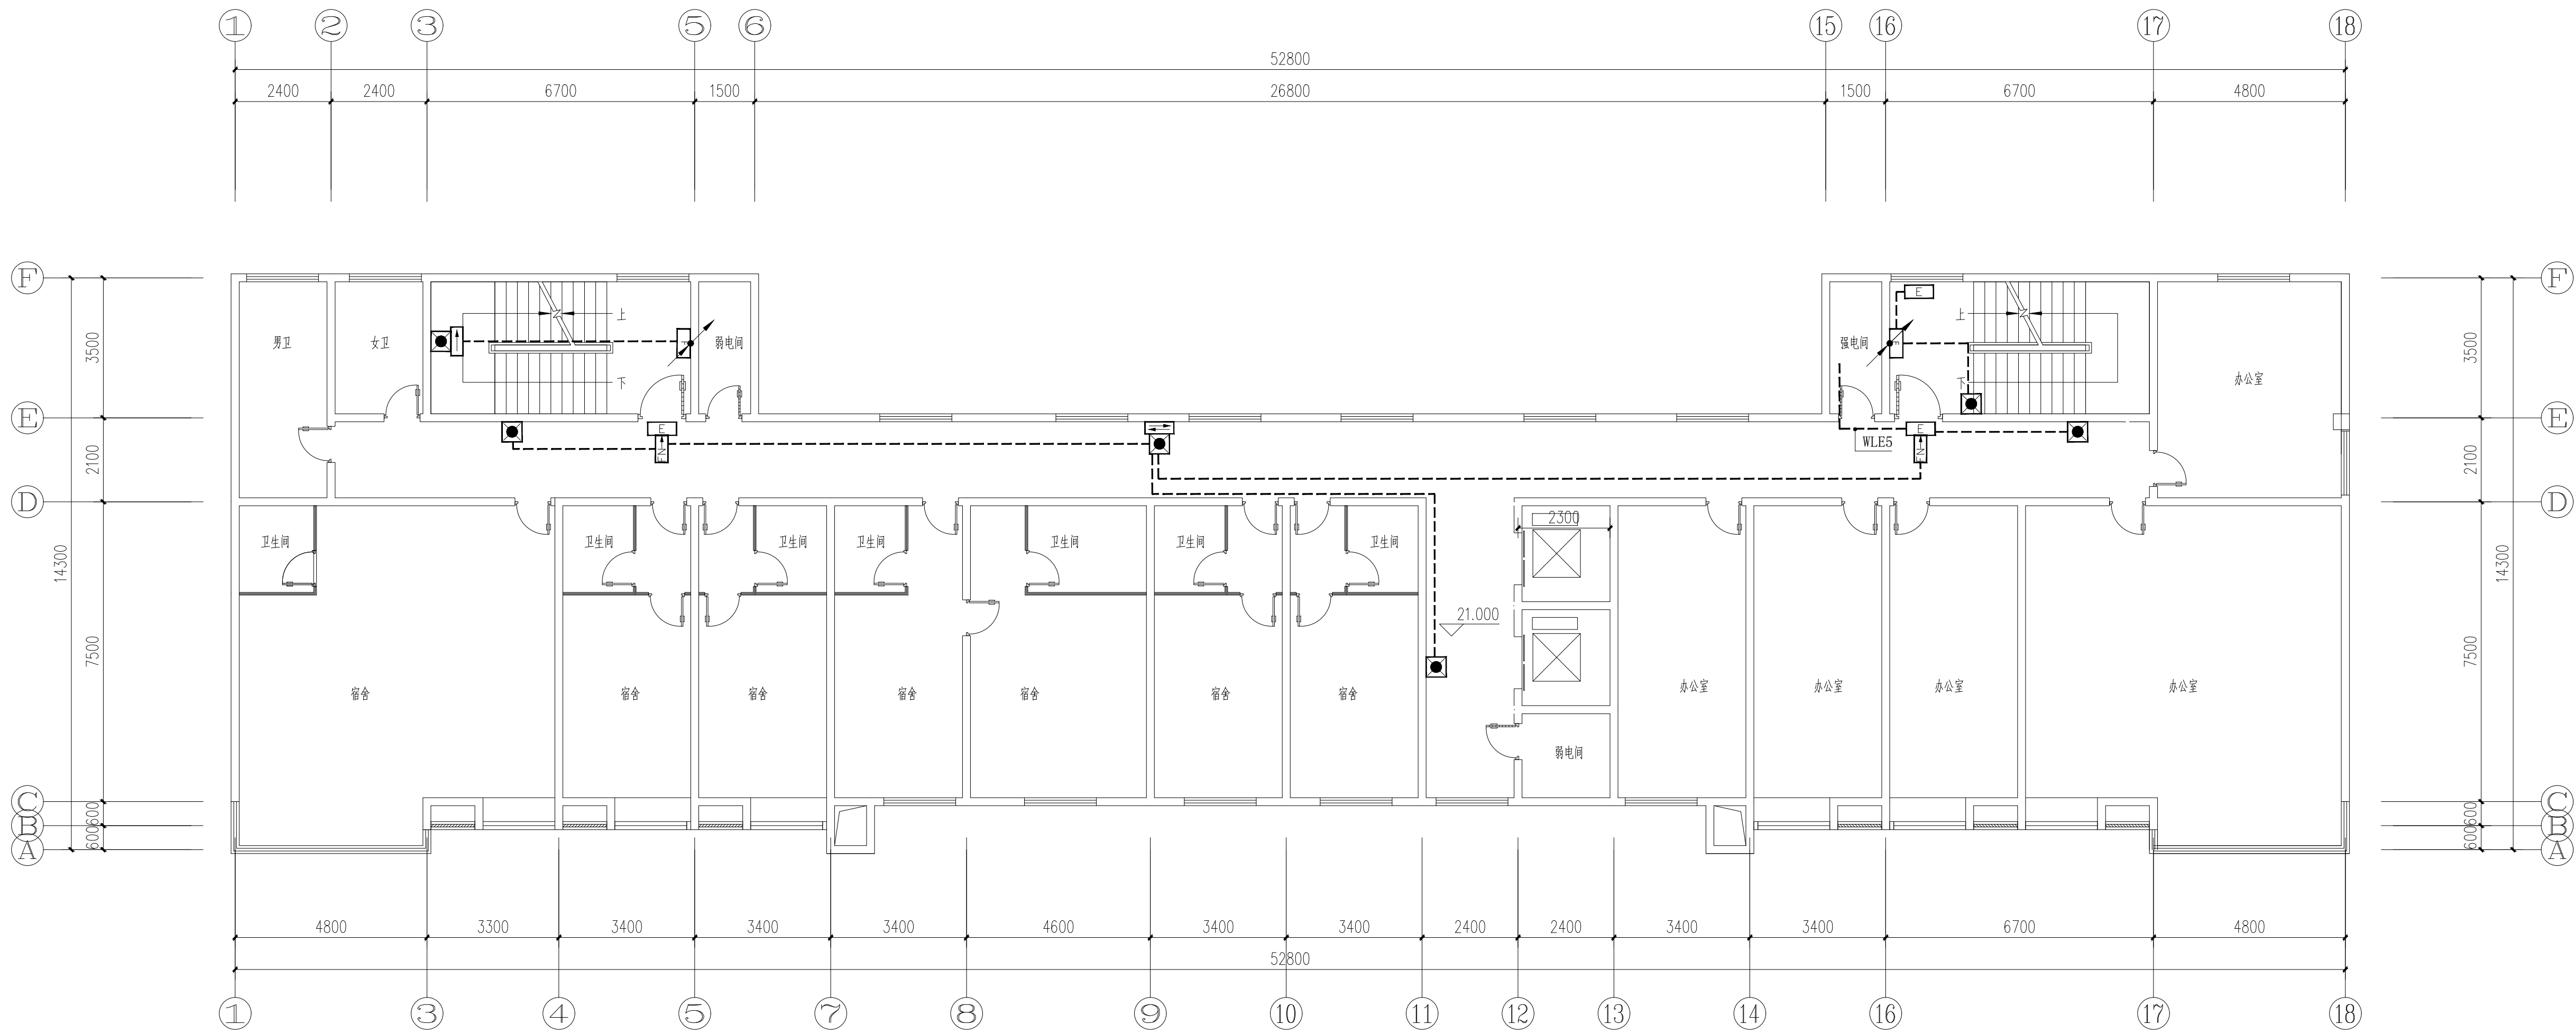

七层应急照明平面图 1:100

|                          |  |  |
|--------------------------|--|--|
| 审 定<br>AUTHORIZED        |  |  |
| 审 核<br>AUDITED           |  |  |
| 项目负责<br>PROJECT DIRECTOR |  |  |
| 专业负责<br>DISCIPLINE       |  |  |
| 校 对<br>CHECKED           |  |  |

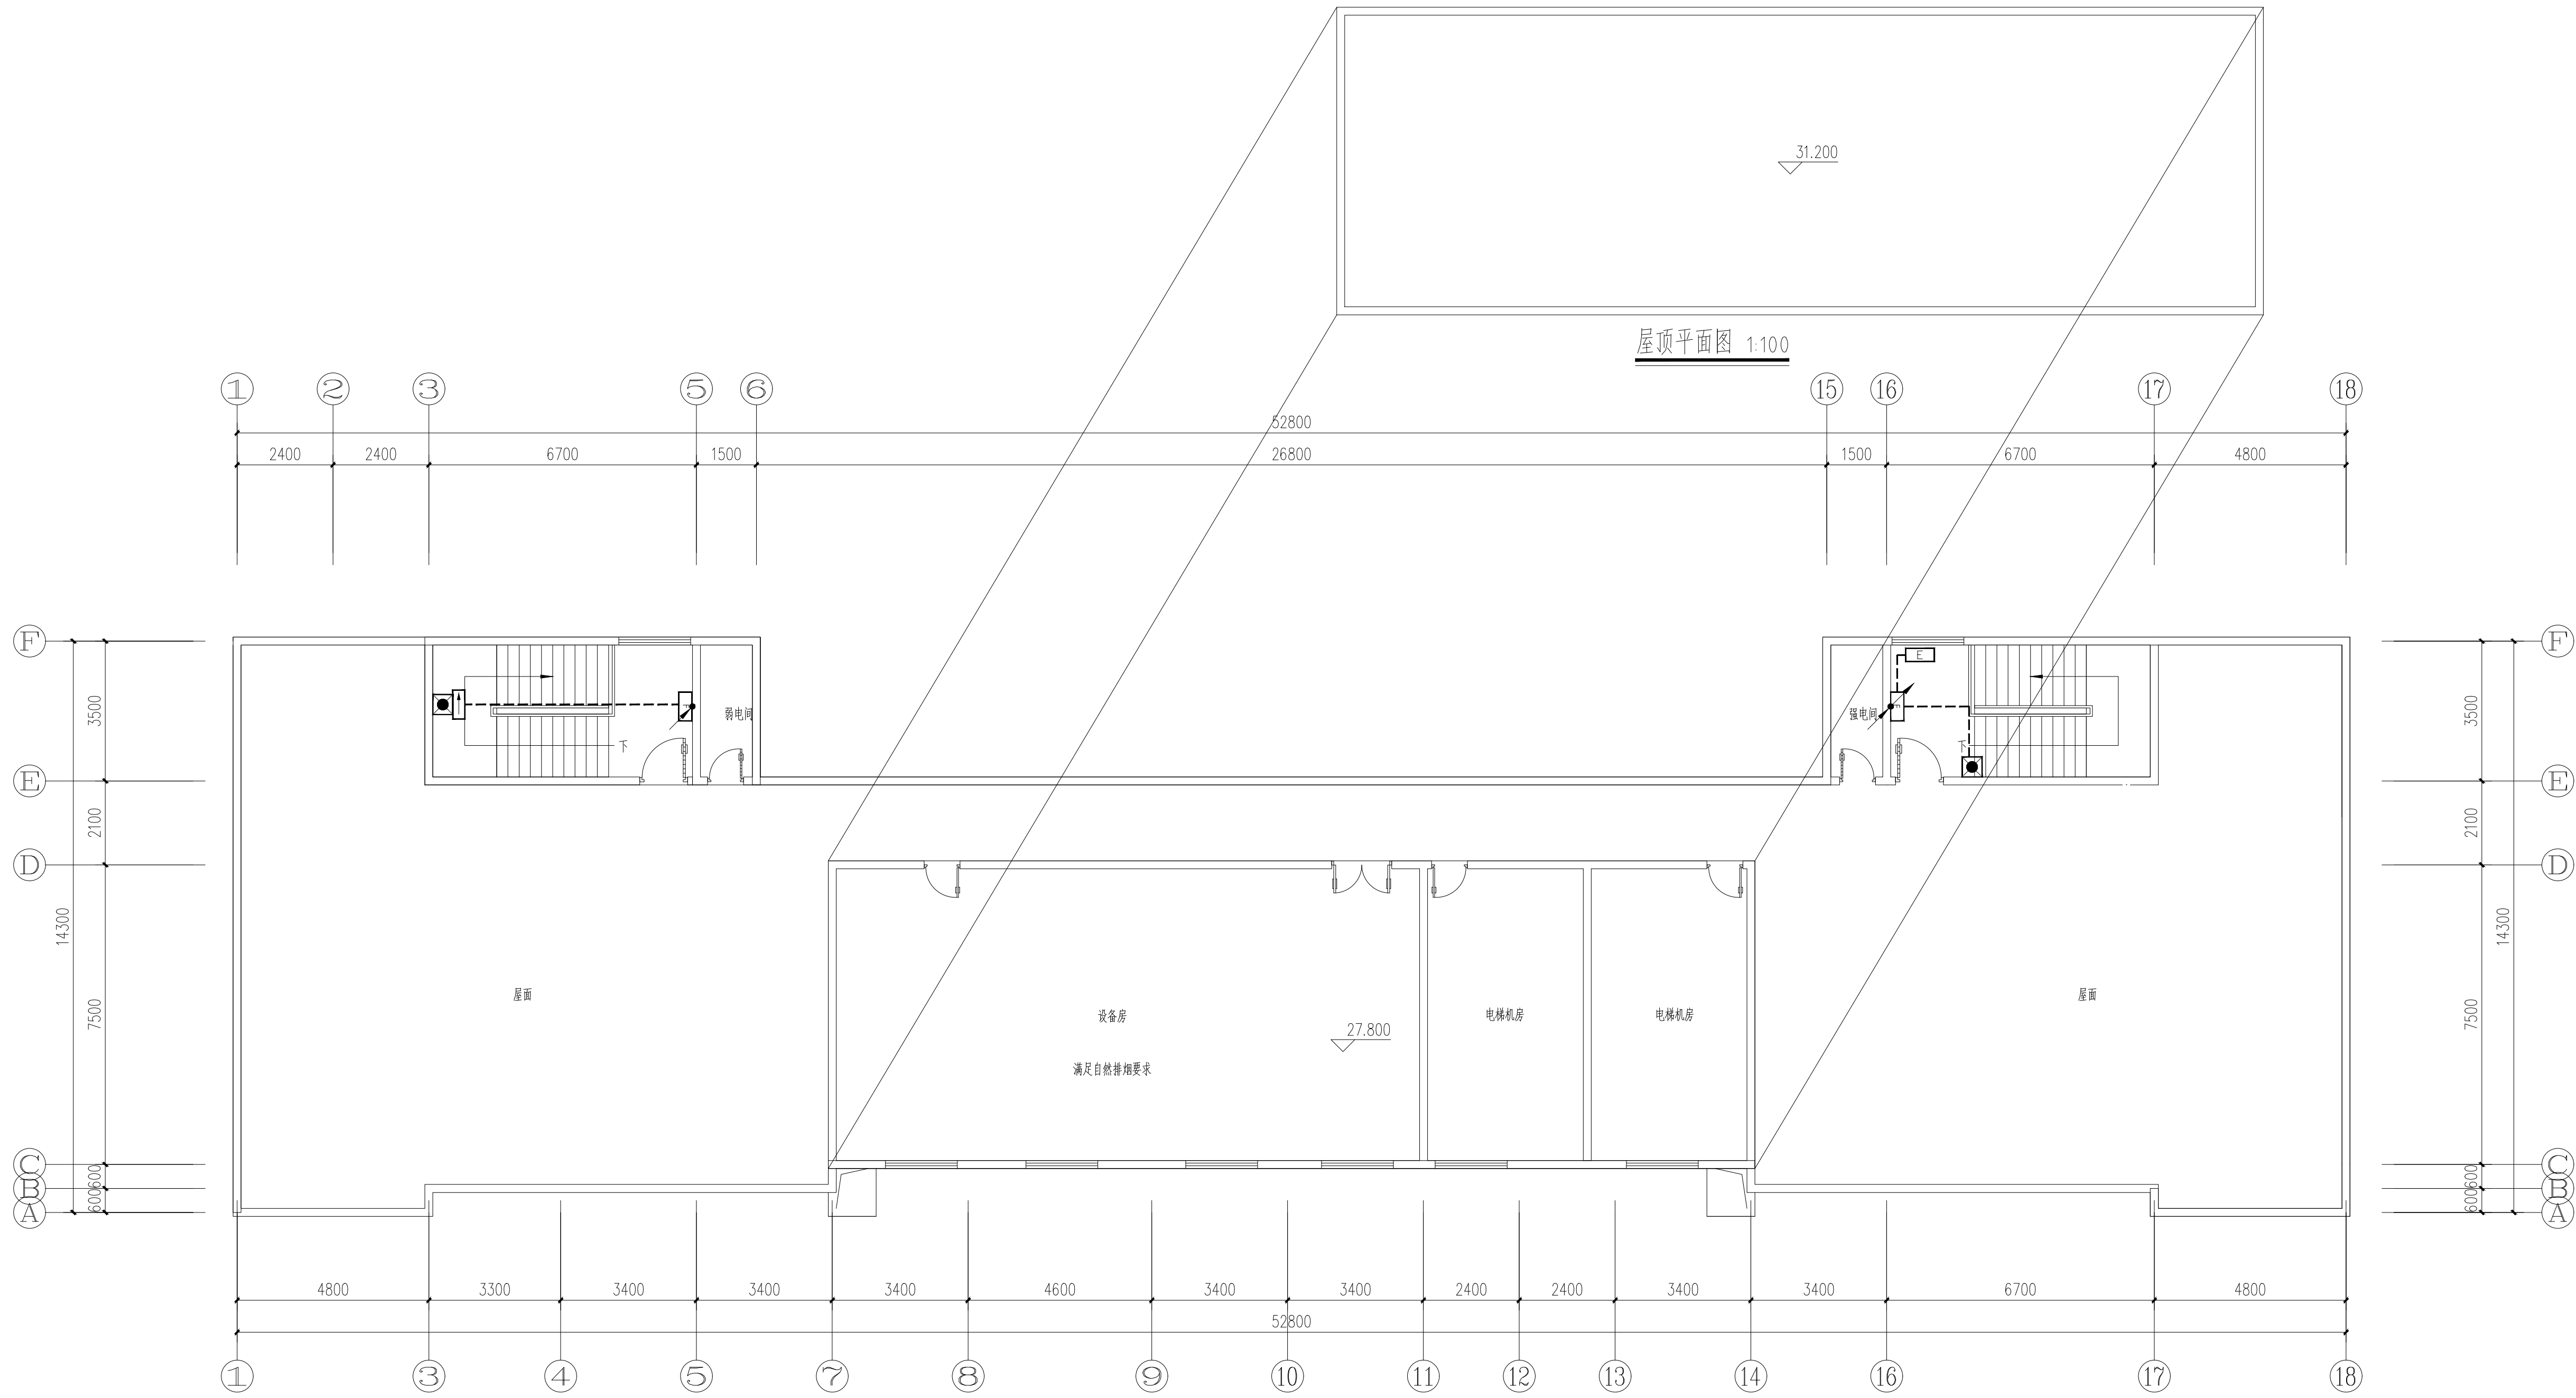

九层应急照明平面图 1:100

本图未加章华公司出图章无效。


|      |  |  |
|------|--|--|
| 审 定  |  |  |
| 审 核  |  |  |
| 项目负责 |  |  |
| 专业负责 |  |  |
| 校 对  |  |  |
| 设计制图 |  |  |
| 建设单位 |  |  |

沭阳县贤官镇人民政府


|               |  |
|---------------|--|
| 工程名称          |  |
| 沭阳县贤官镇人民政府办公楼 |  |
| 消防设计          |  |

|           |  |
|-----------|--|
| 图纸名称      |  |
| 九层应急照明平面图 |  |

|      |    |      |    |
|------|----|------|----|
| 设计阶段 | 消防 | 图纸比例 |    |
| 专业类别 | 电气 | 图 幅  | A1 |
|      |    |      |    |

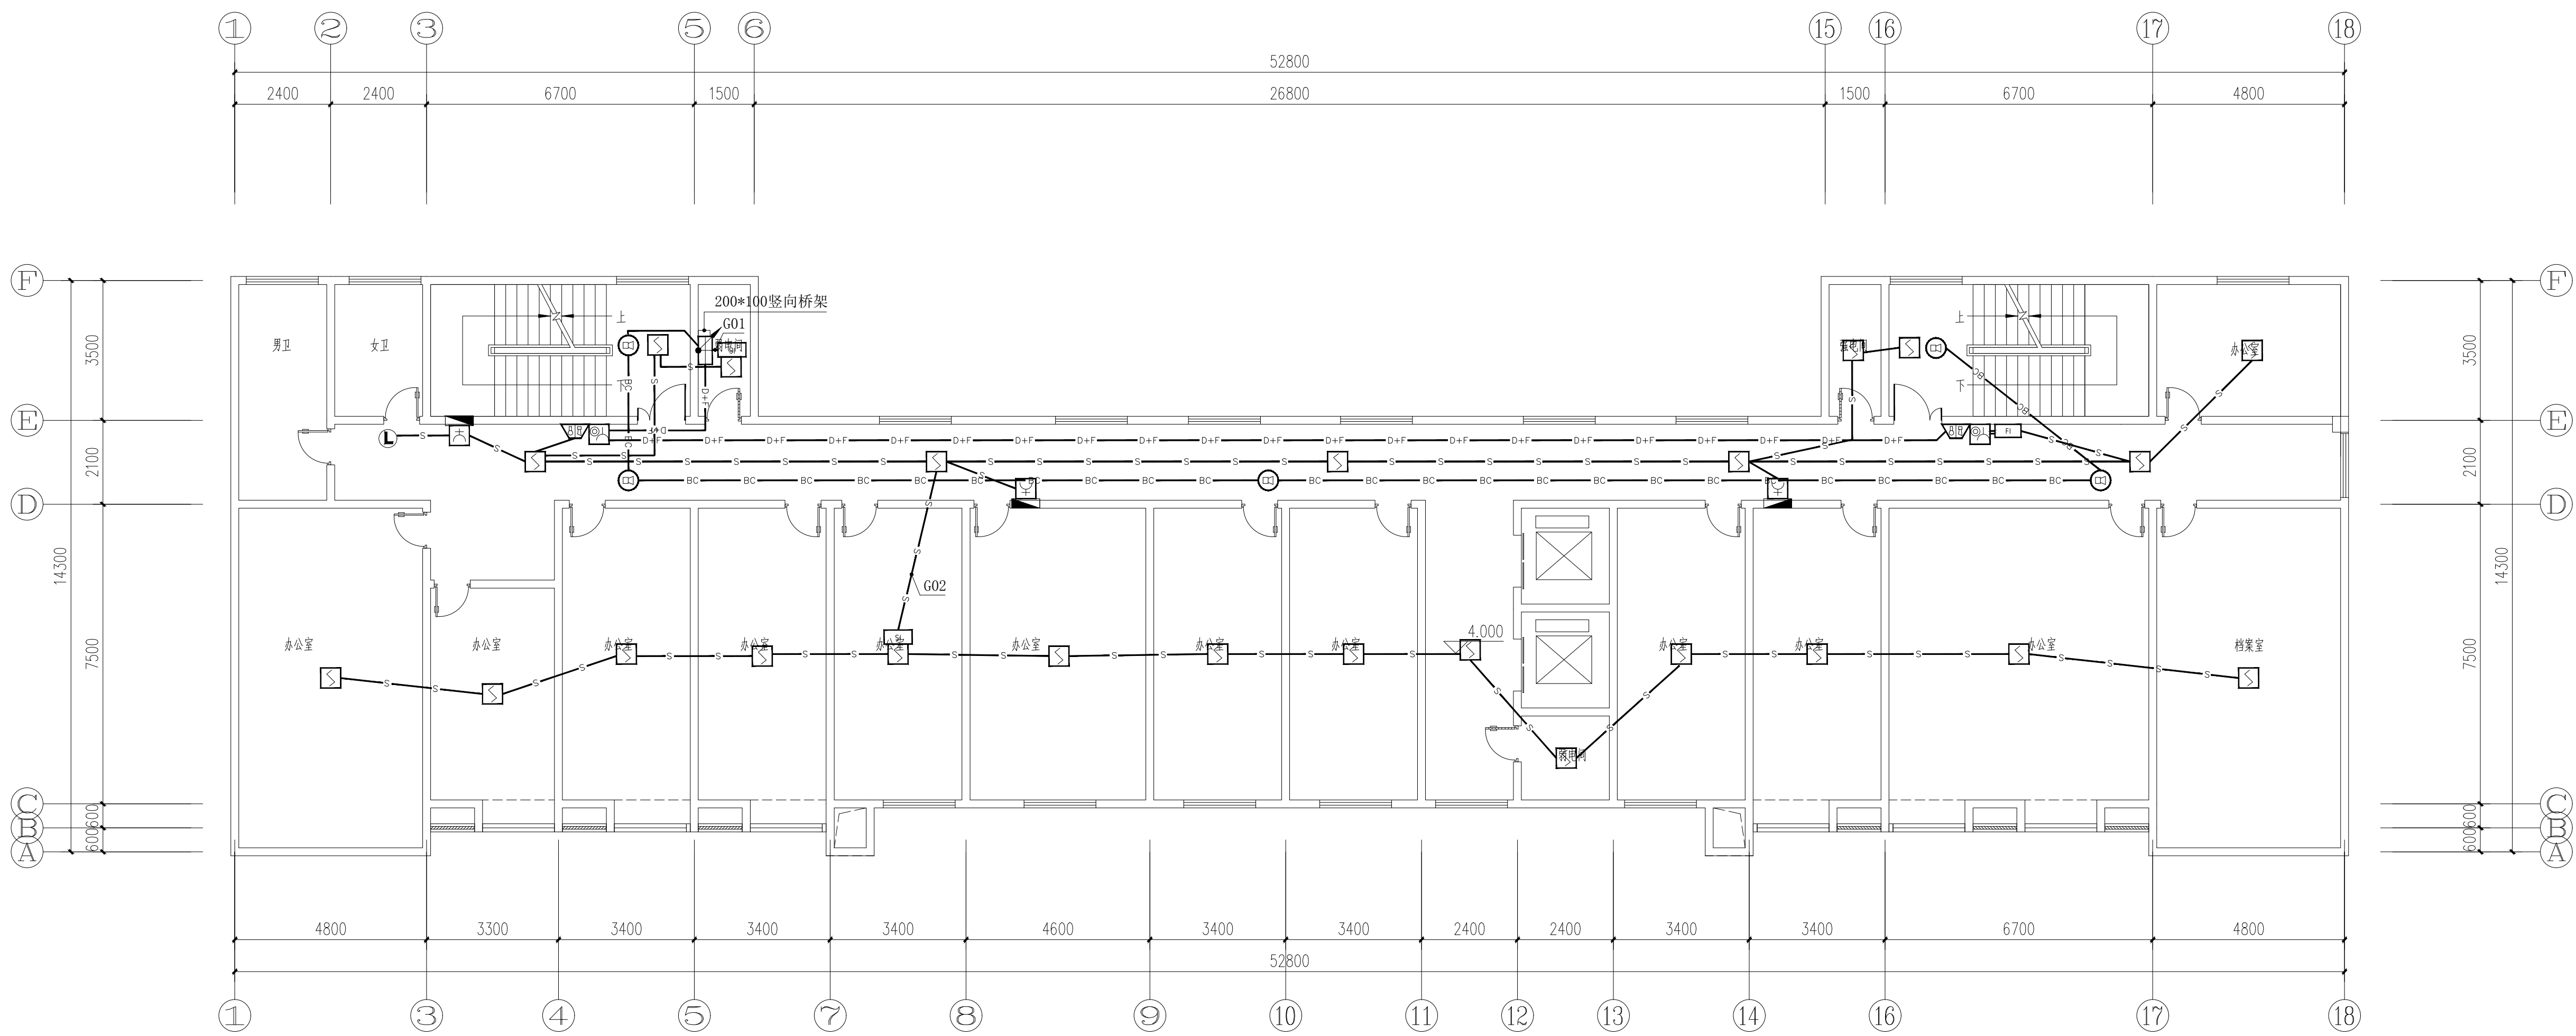


三层火灾自动报警平面图 1:100

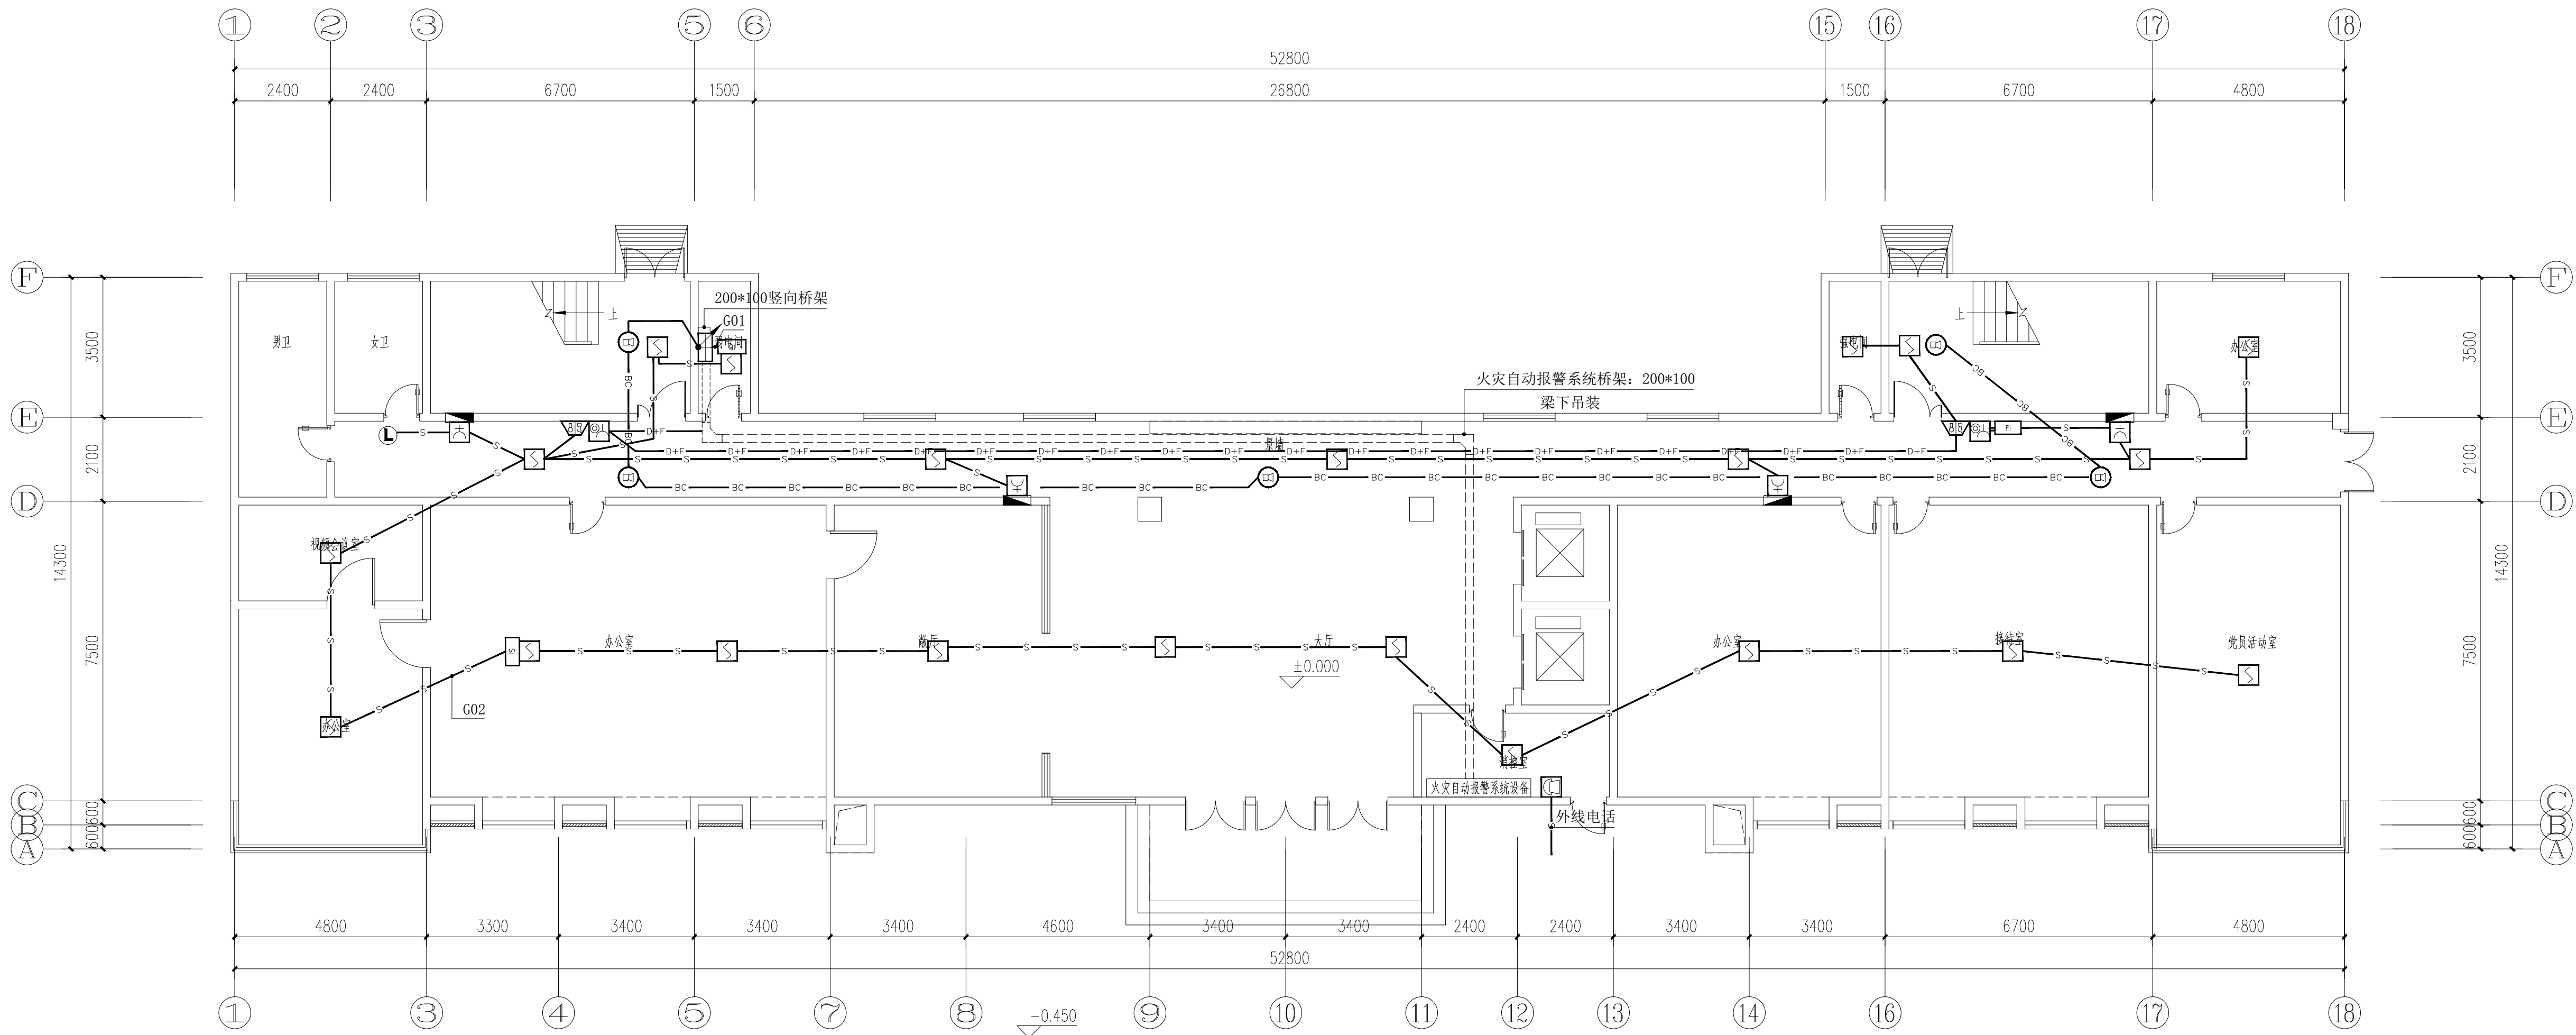


一层火灾自动报警平面图 1:100

|                   |  |  |
|-------------------|--|--|
| 审 定<br>AUTHORIZED |  |  |
| 审 核<br>AUDITED    |  |  |
|                   |  |  |

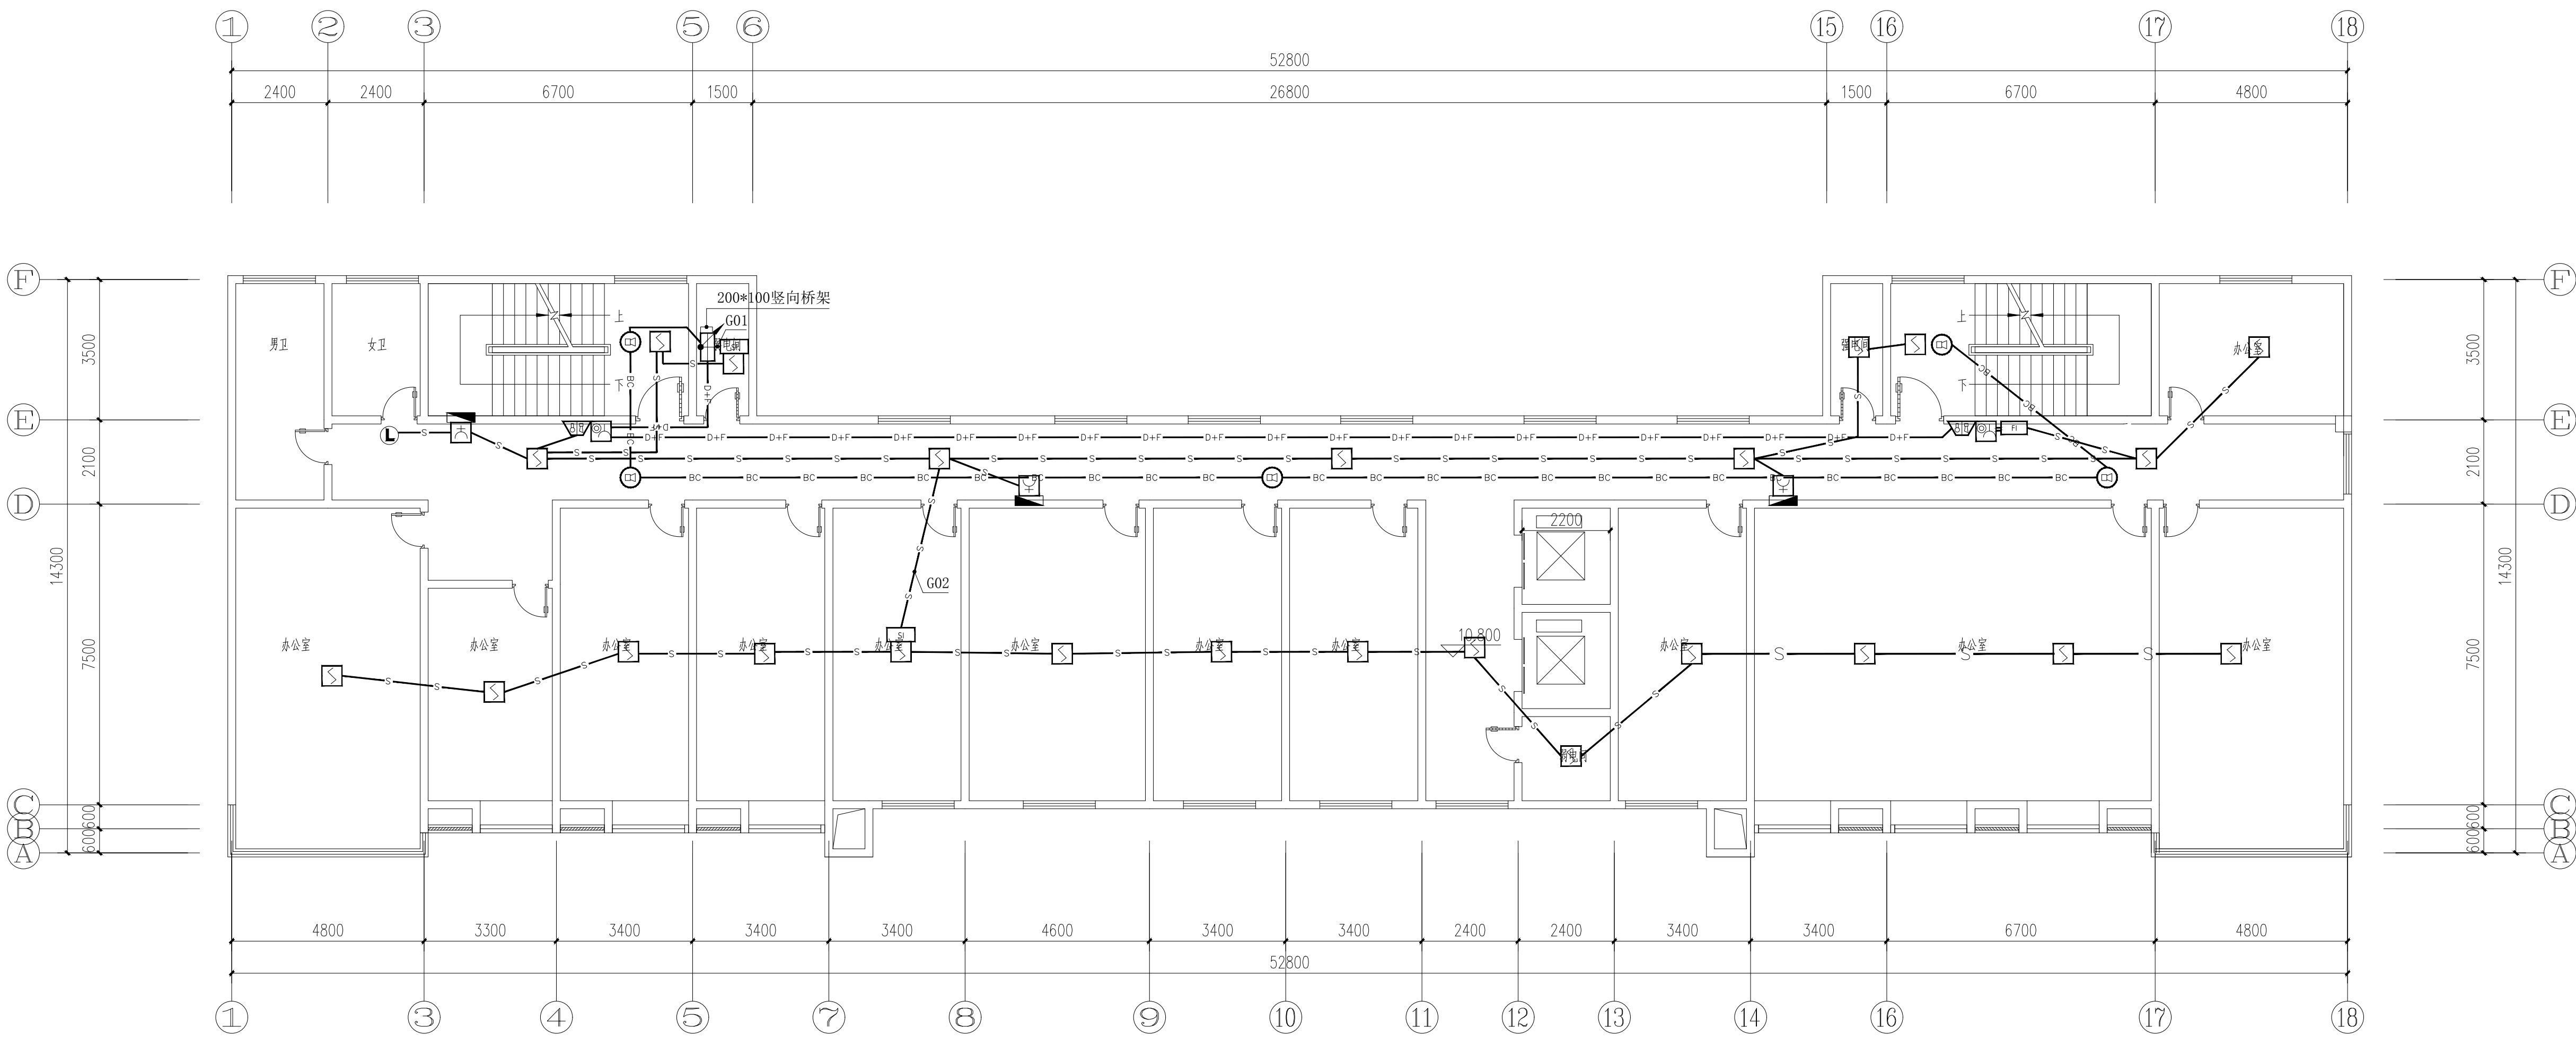

四层火灾自动报警平面图 1:100

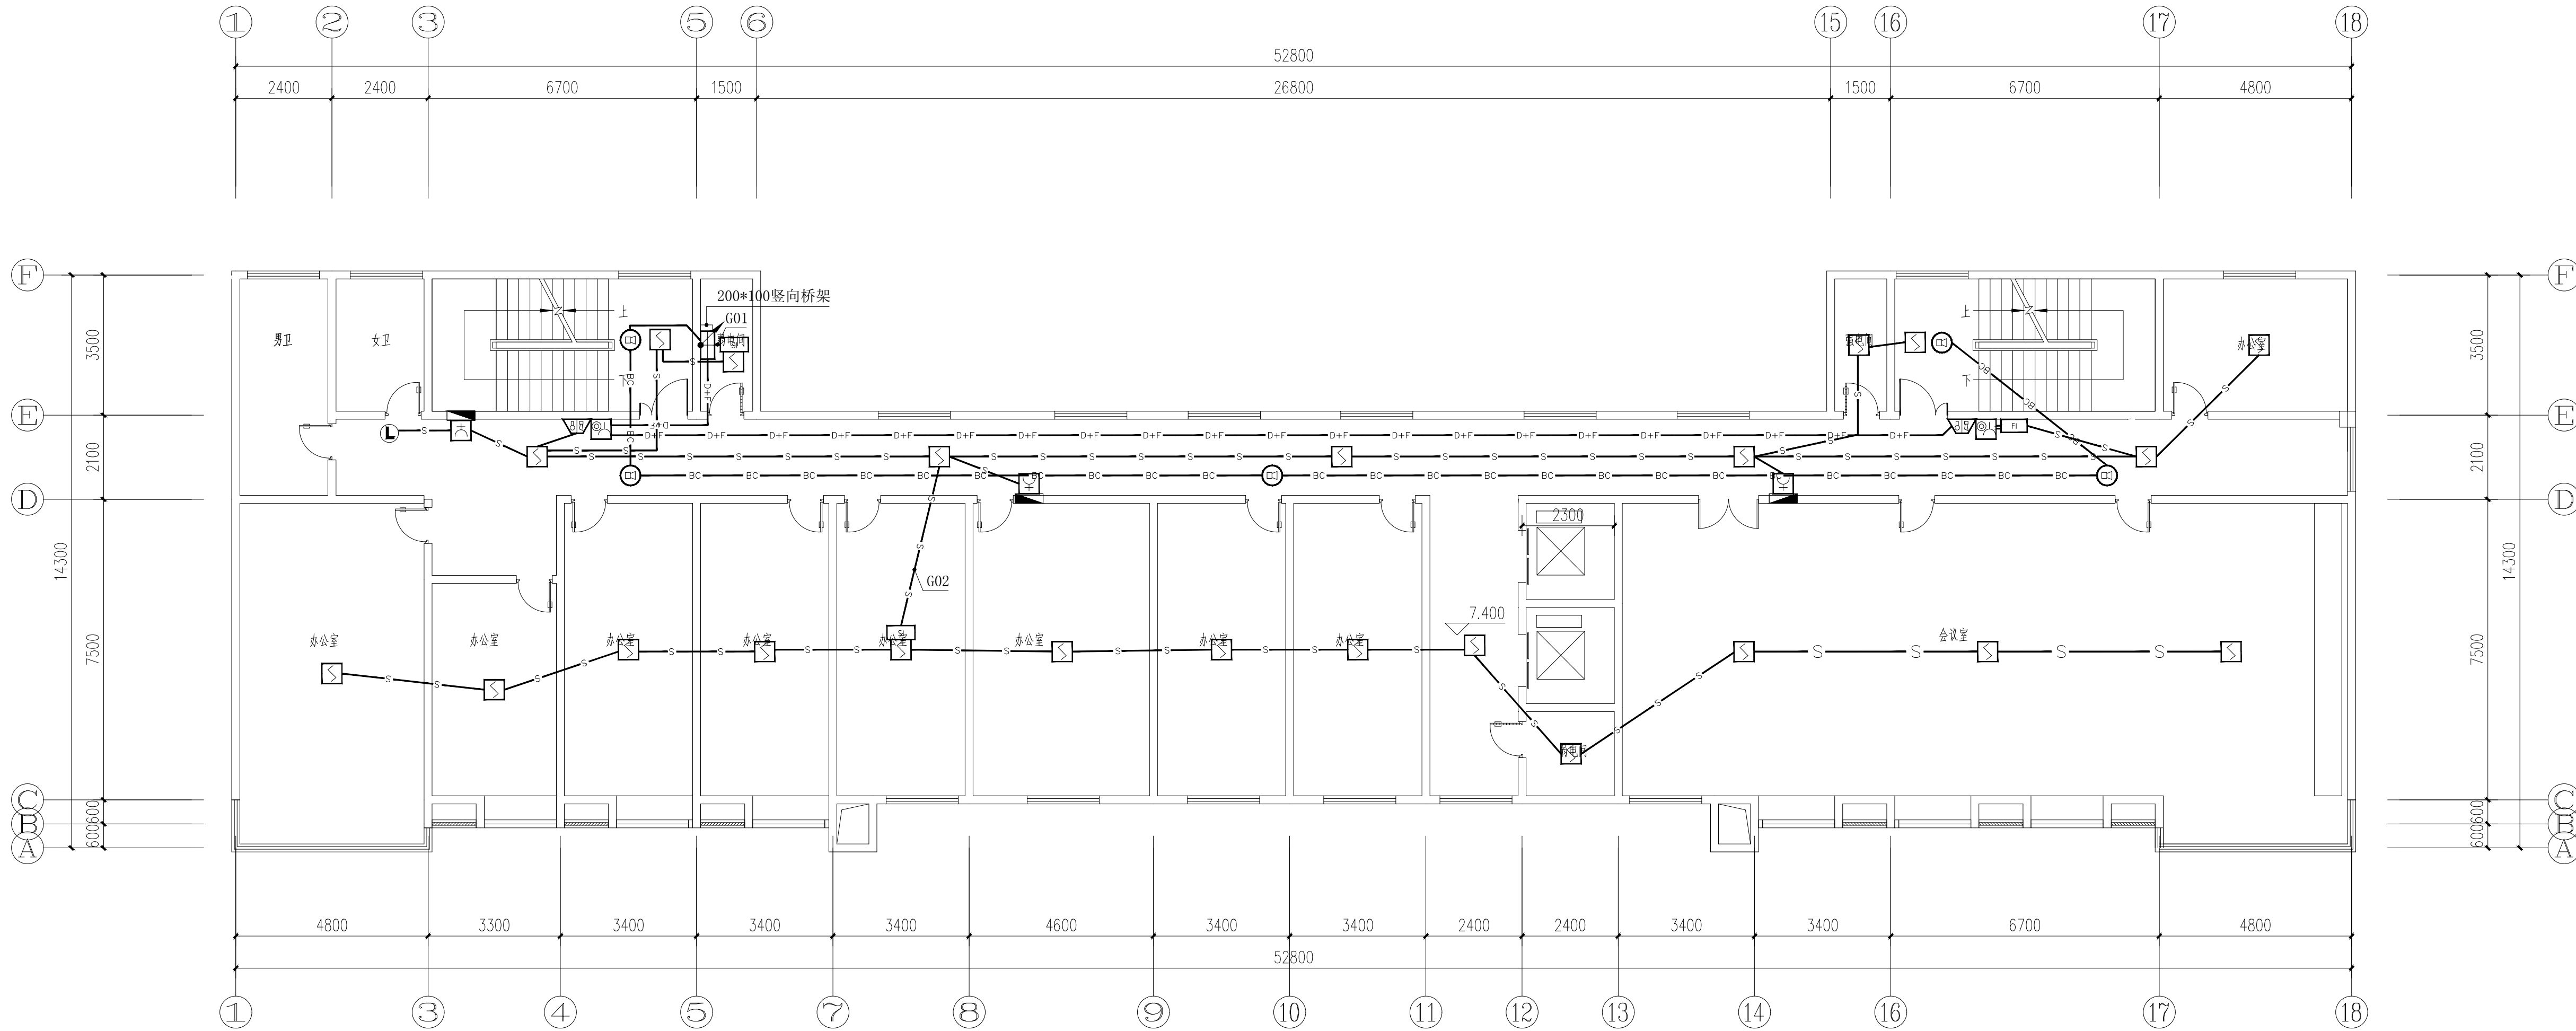


三层火灾自动报警平面图 1:100

|      |  |  |
|------|--|--|
| 审 定  |  |  |
| 审 核  |  |  |
| 项目负责 |  |  |
| 专业负责 |  |  |
|      |  |  |





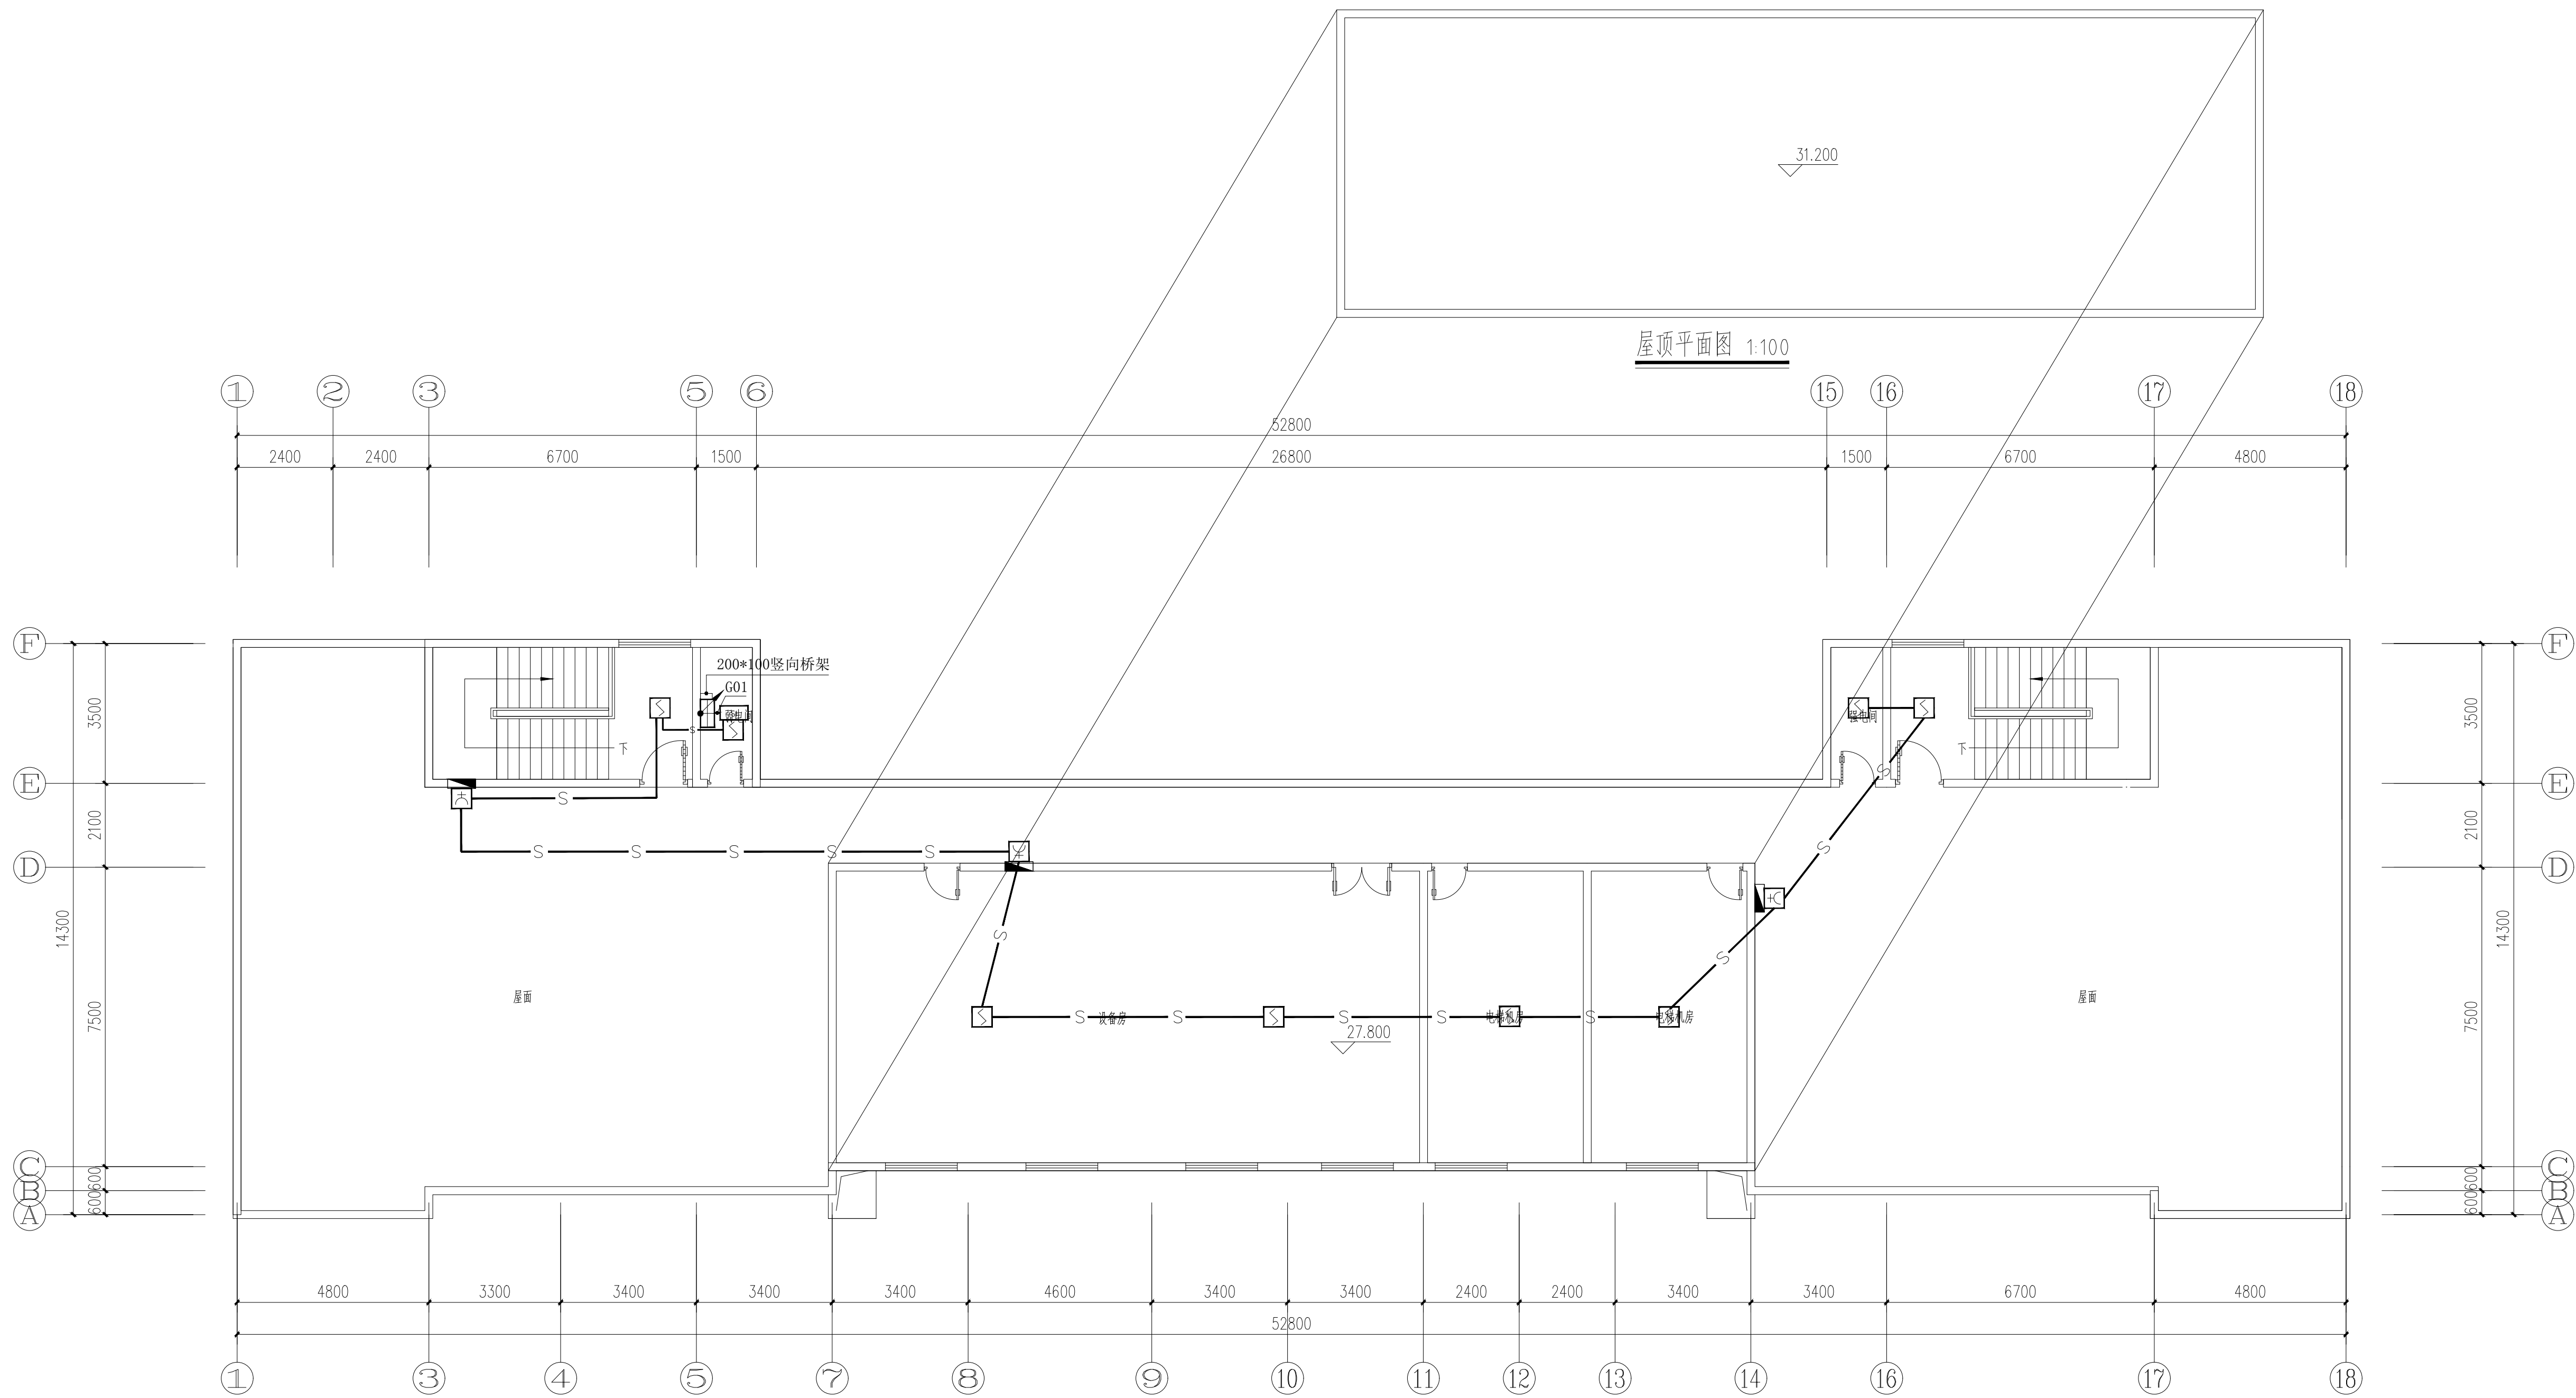


九层火灾自动报警平面图 1:100

本图未加章华公司出图章无效。


|      |            |  |
|------|------------|--|
| 审 定  |            |  |
| 审 核  |            |  |
| 项目负责 |            |  |
| 专业负责 |            |  |
| 校 对  |            |  |
| 设计制图 |            |  |
| 建设单位 | 沭阳县贤官镇人民政府 |  |
| 工程名称 |            |  |



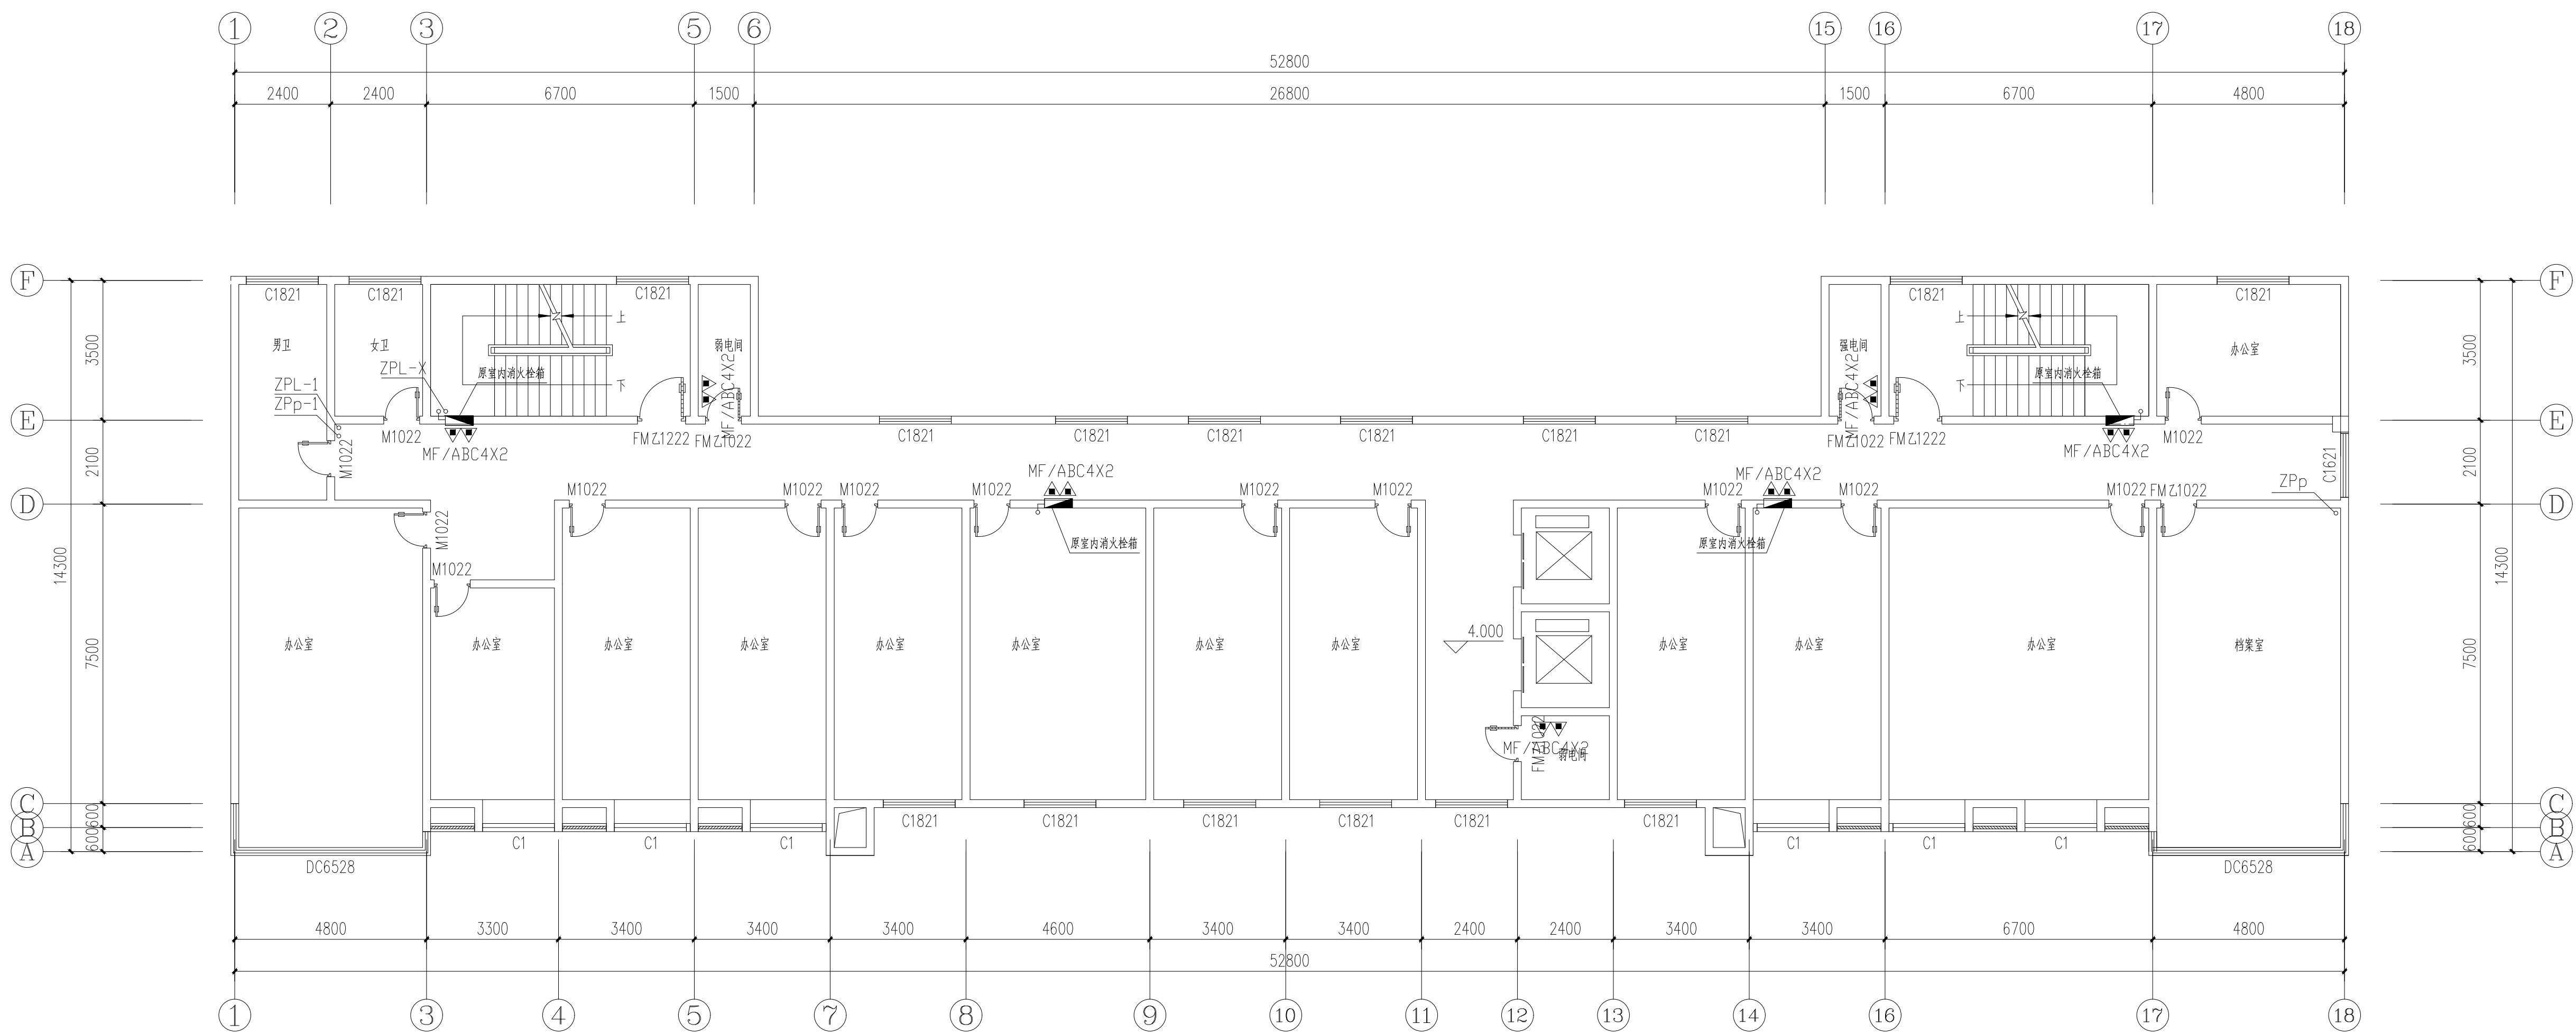

二层平面图 1:100

1F-5F 采用减压稳压消火栓

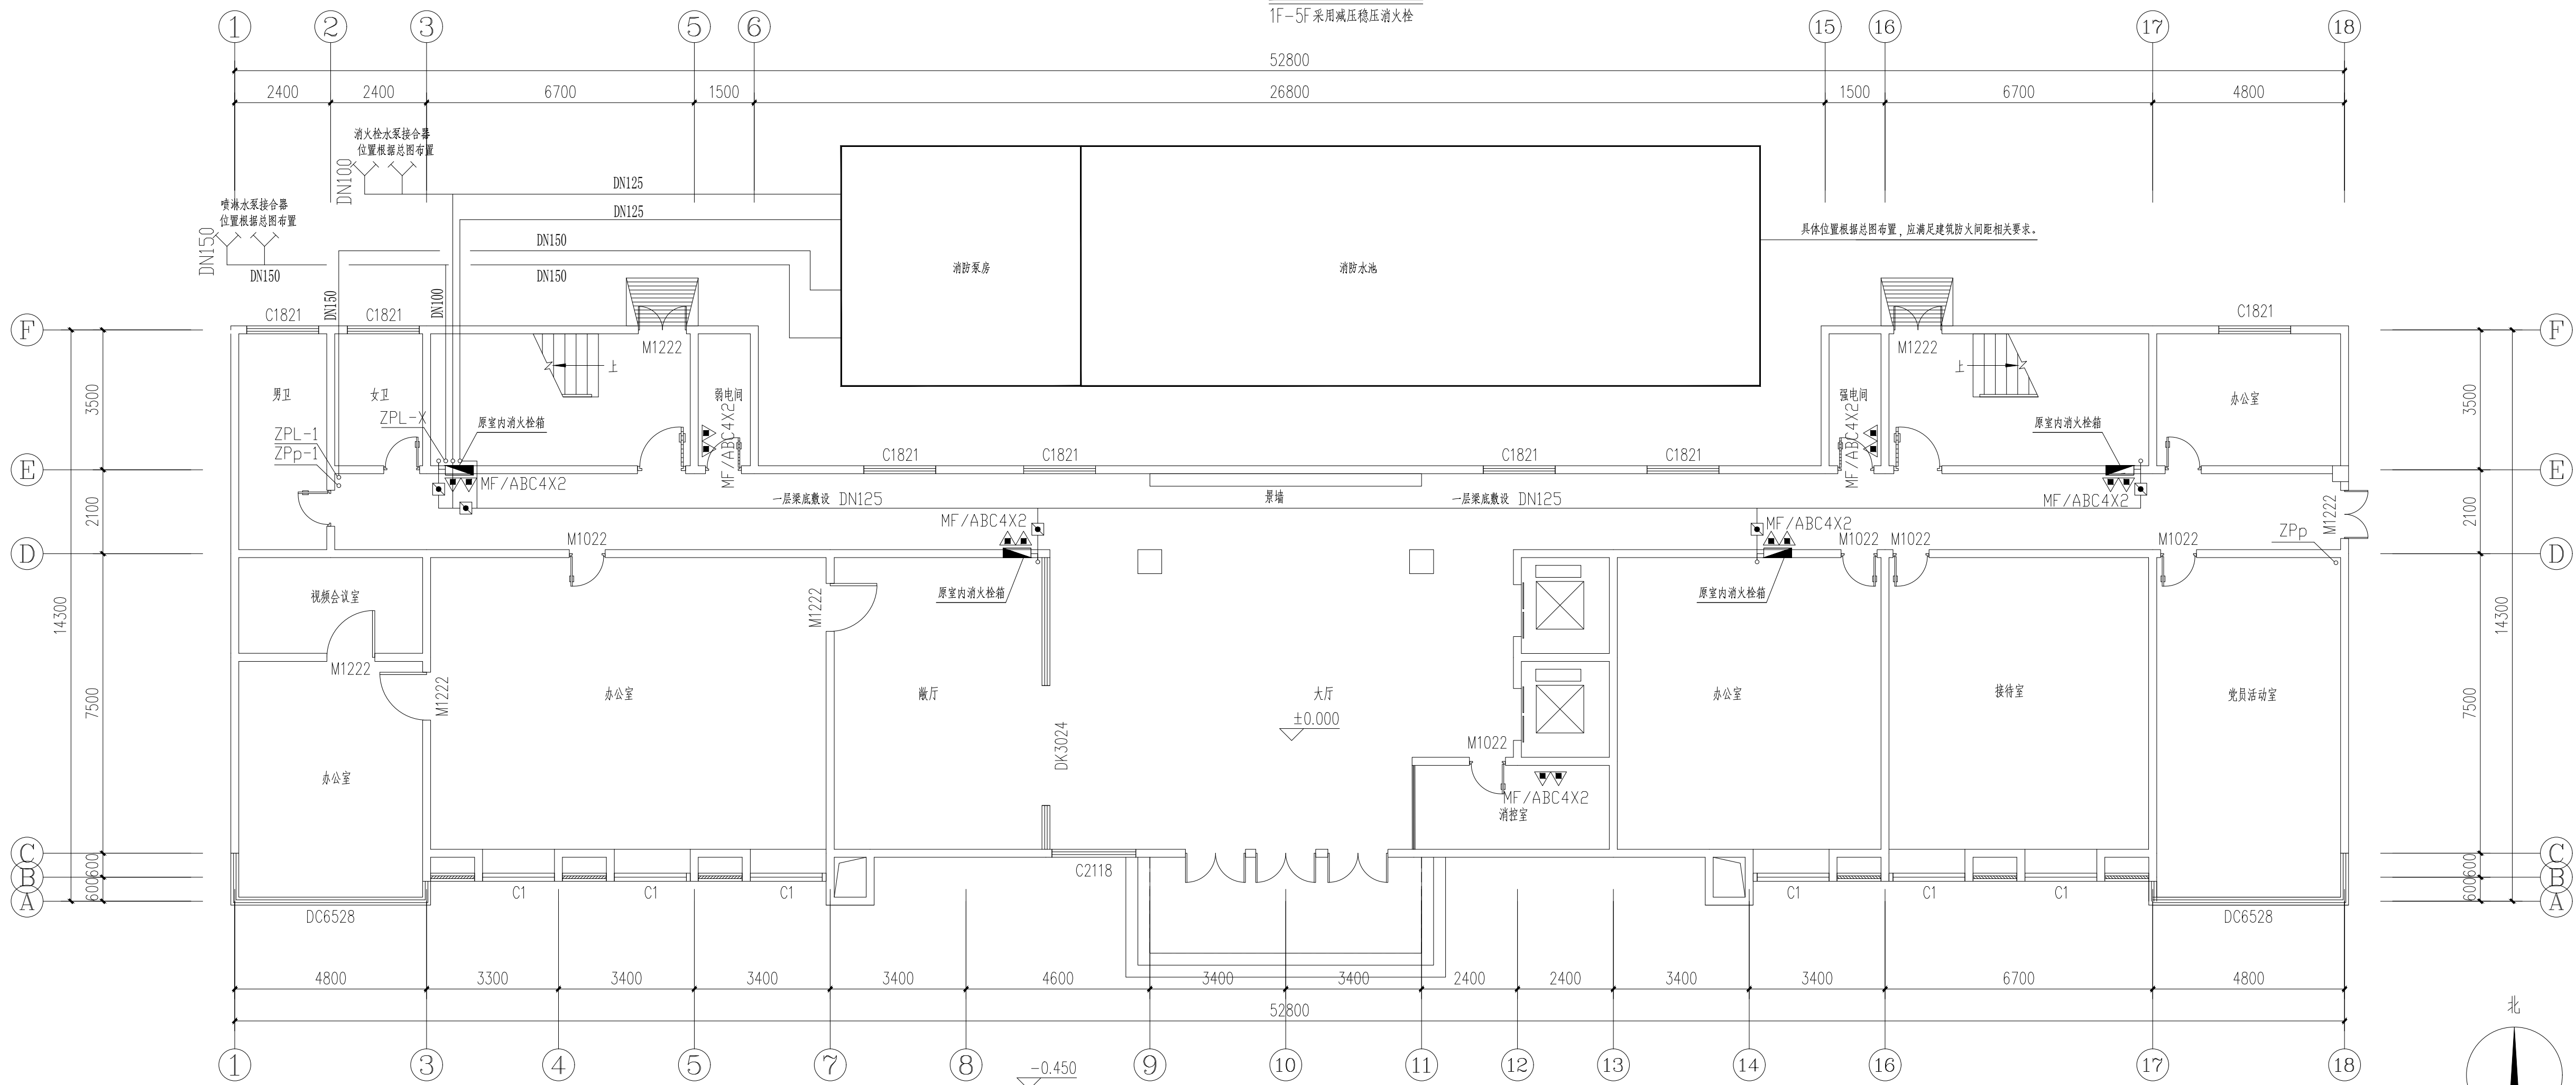


一层平面图 1:100

1F-5F 采用减压稳压消火栓


本图未加章本公司出图章无效。

|   |
|---|
| 审 |
|---|

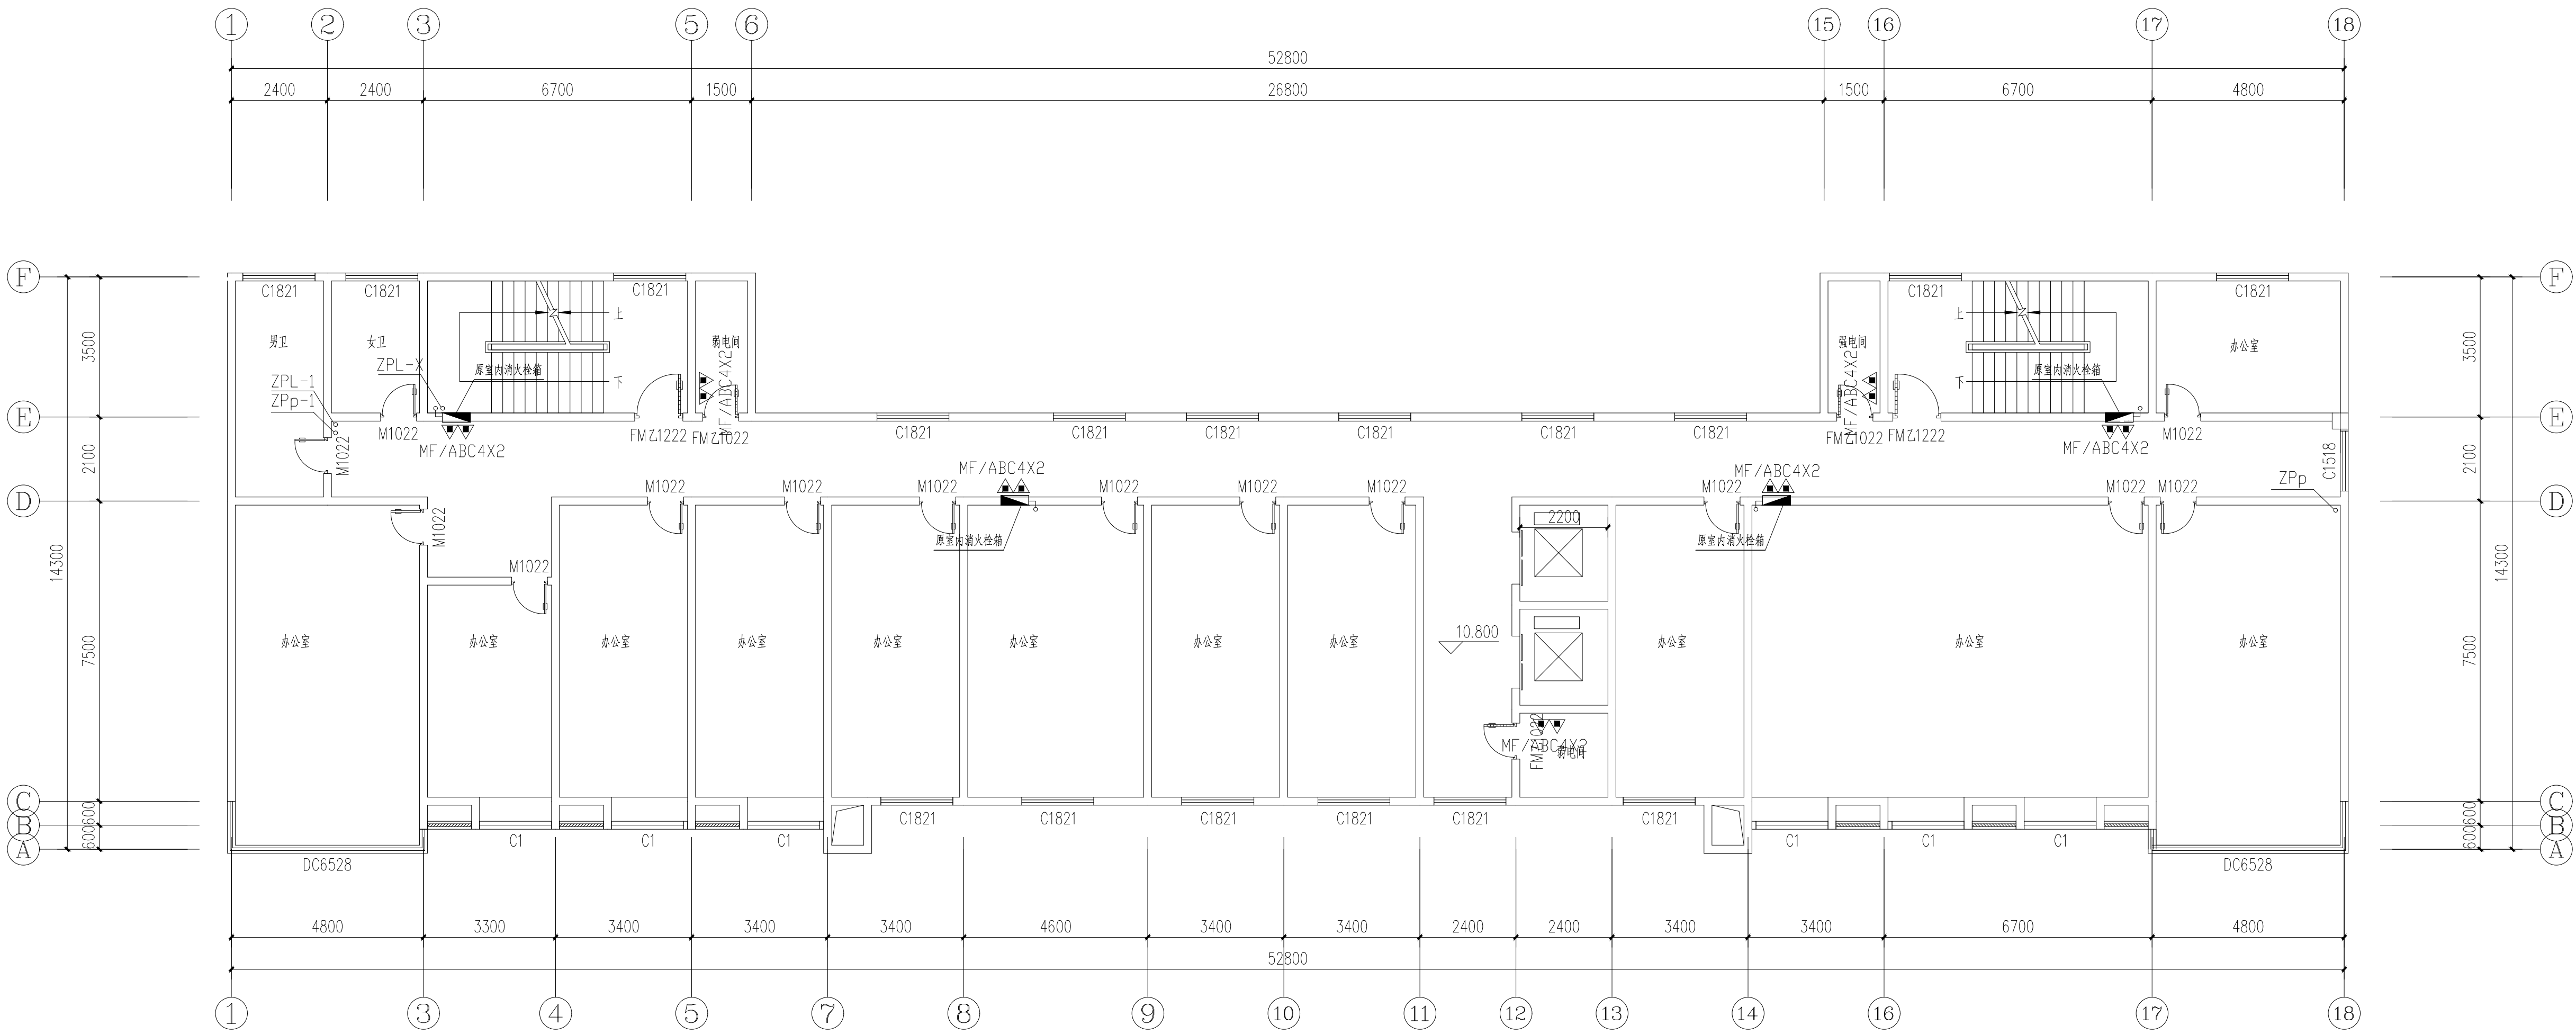

四层平面图 1:100

1F-5F 采用减压稳压消火栓

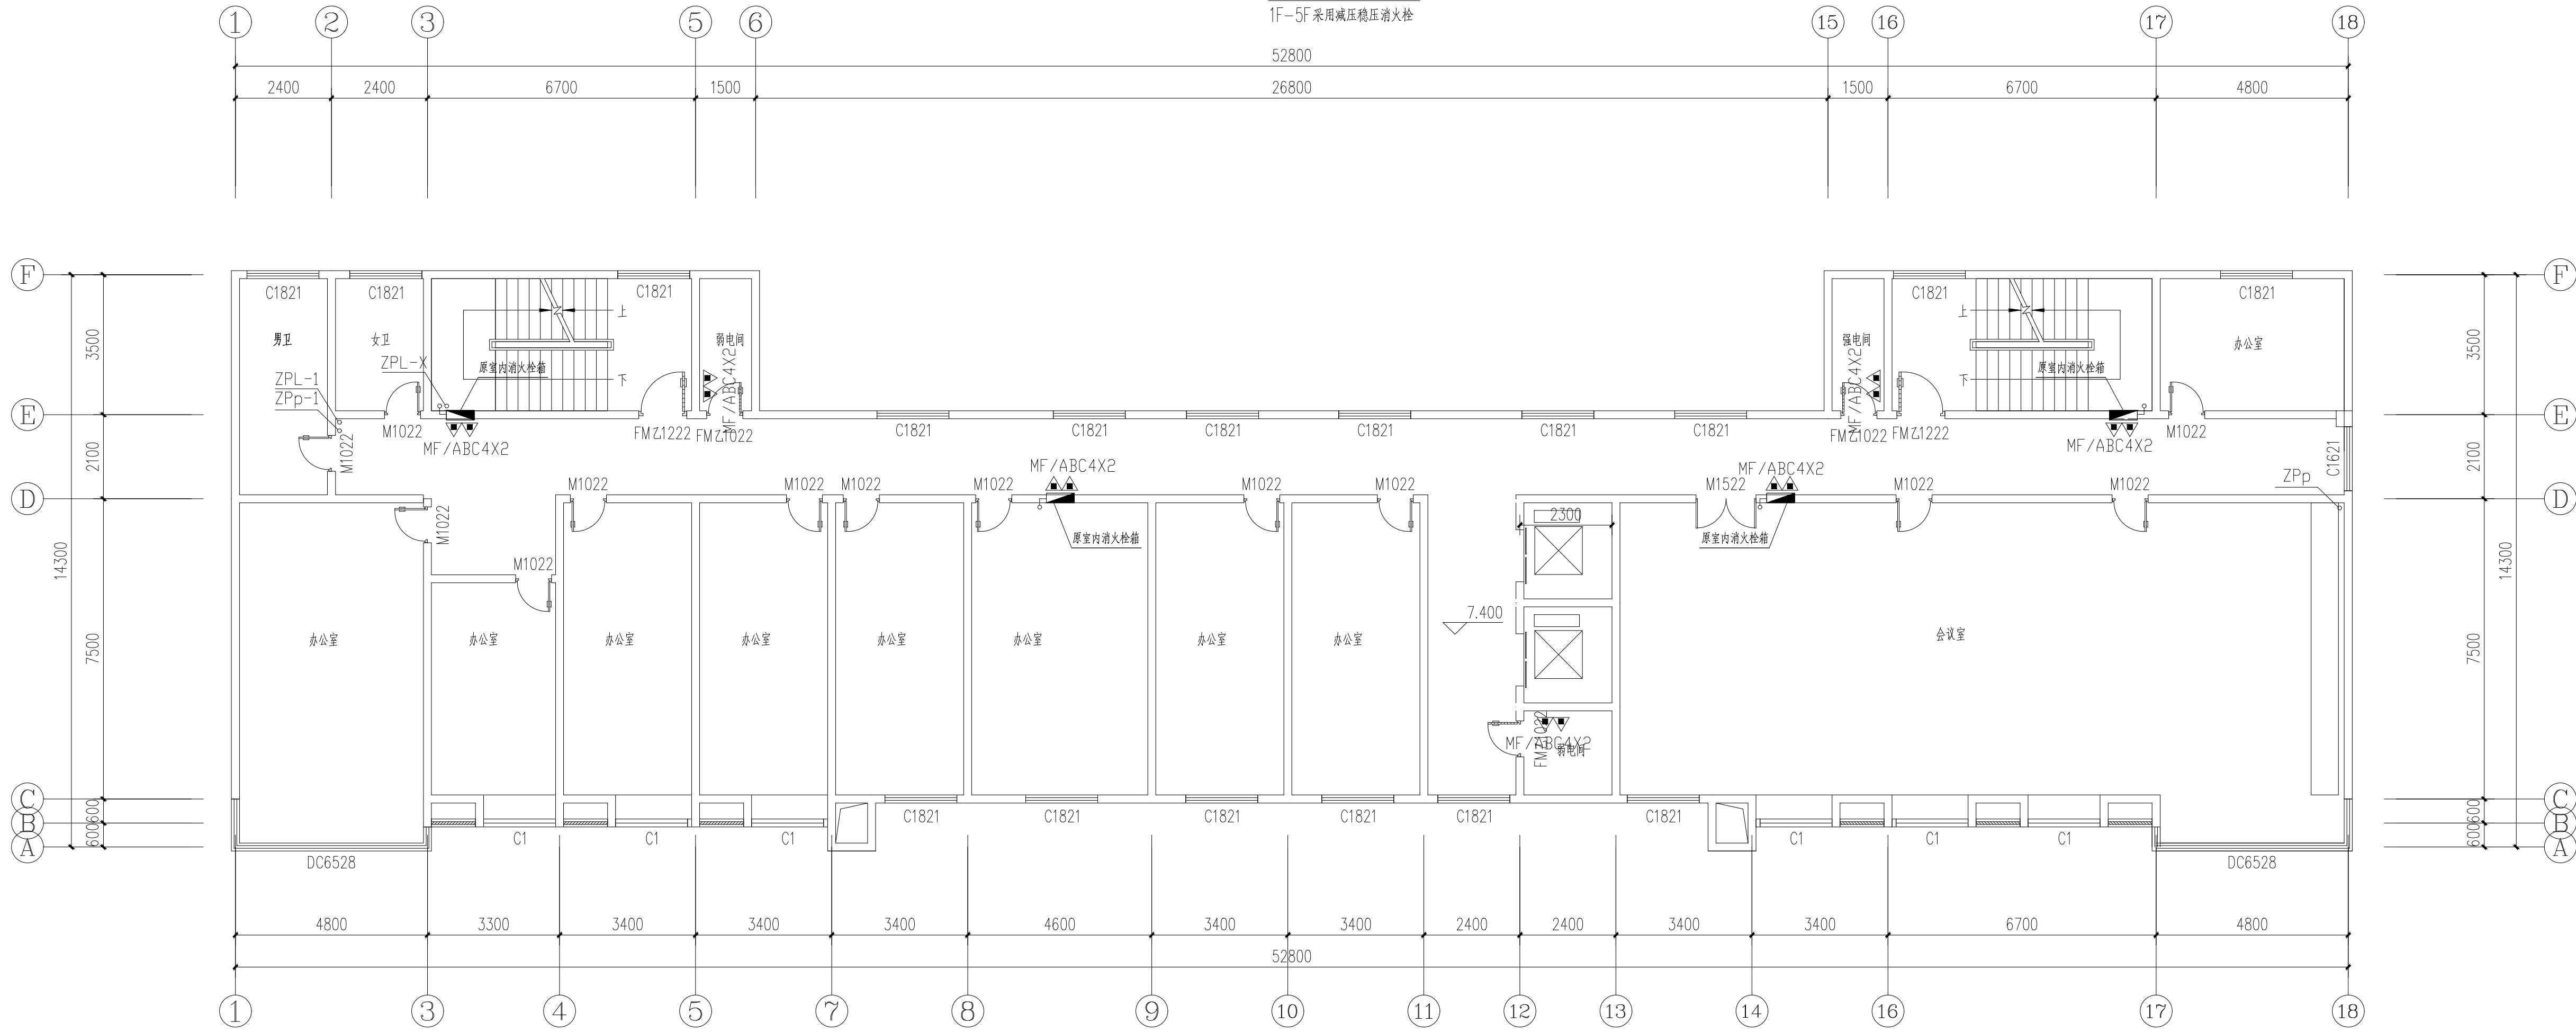


三层平面图 1:100


1F-5F 采用减压稳压消火栓

本图



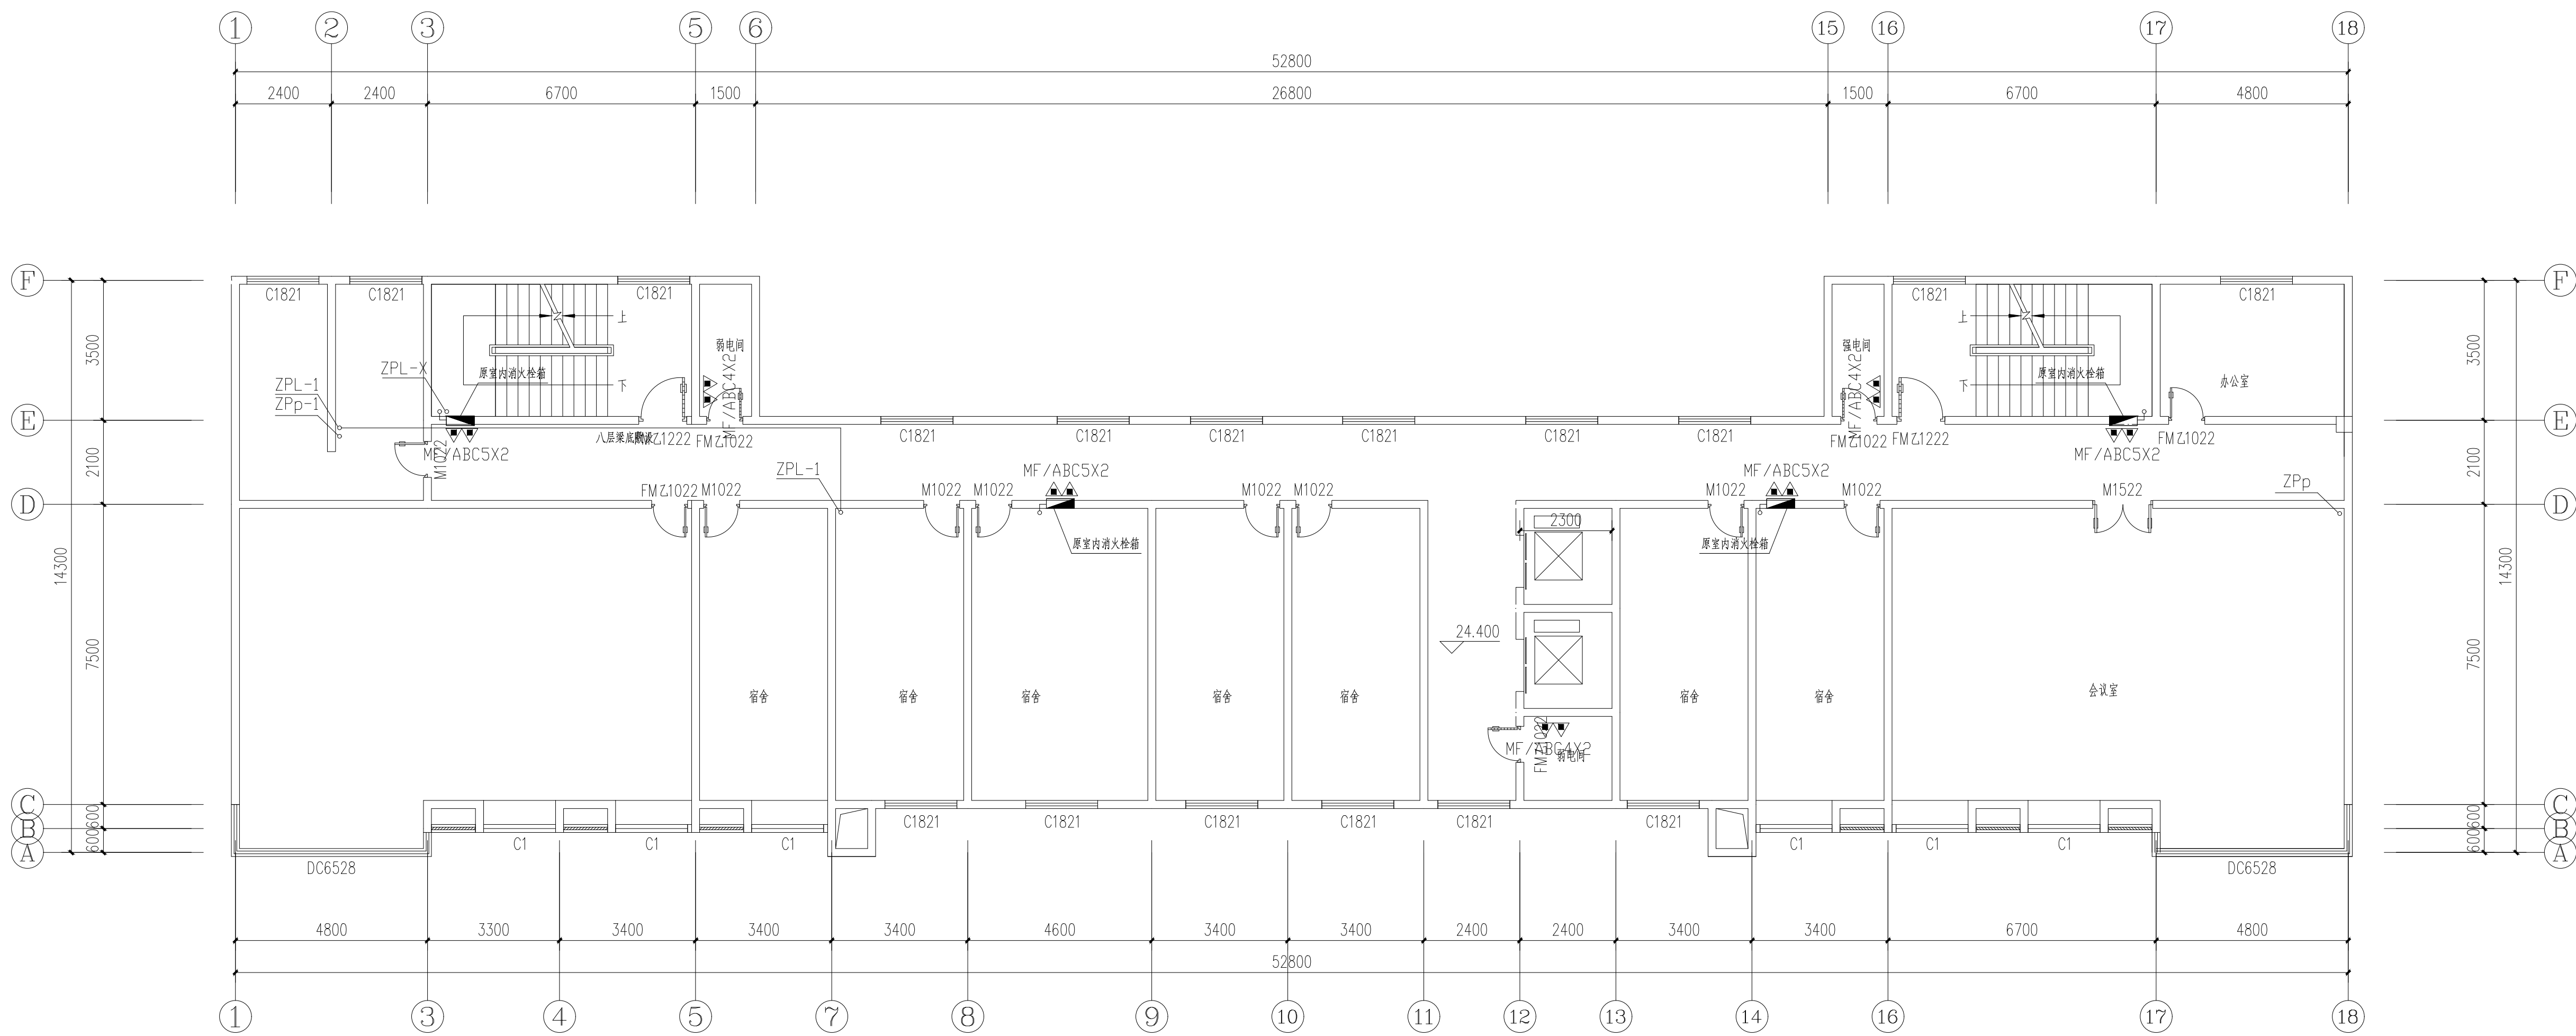


八层平面图 1:100

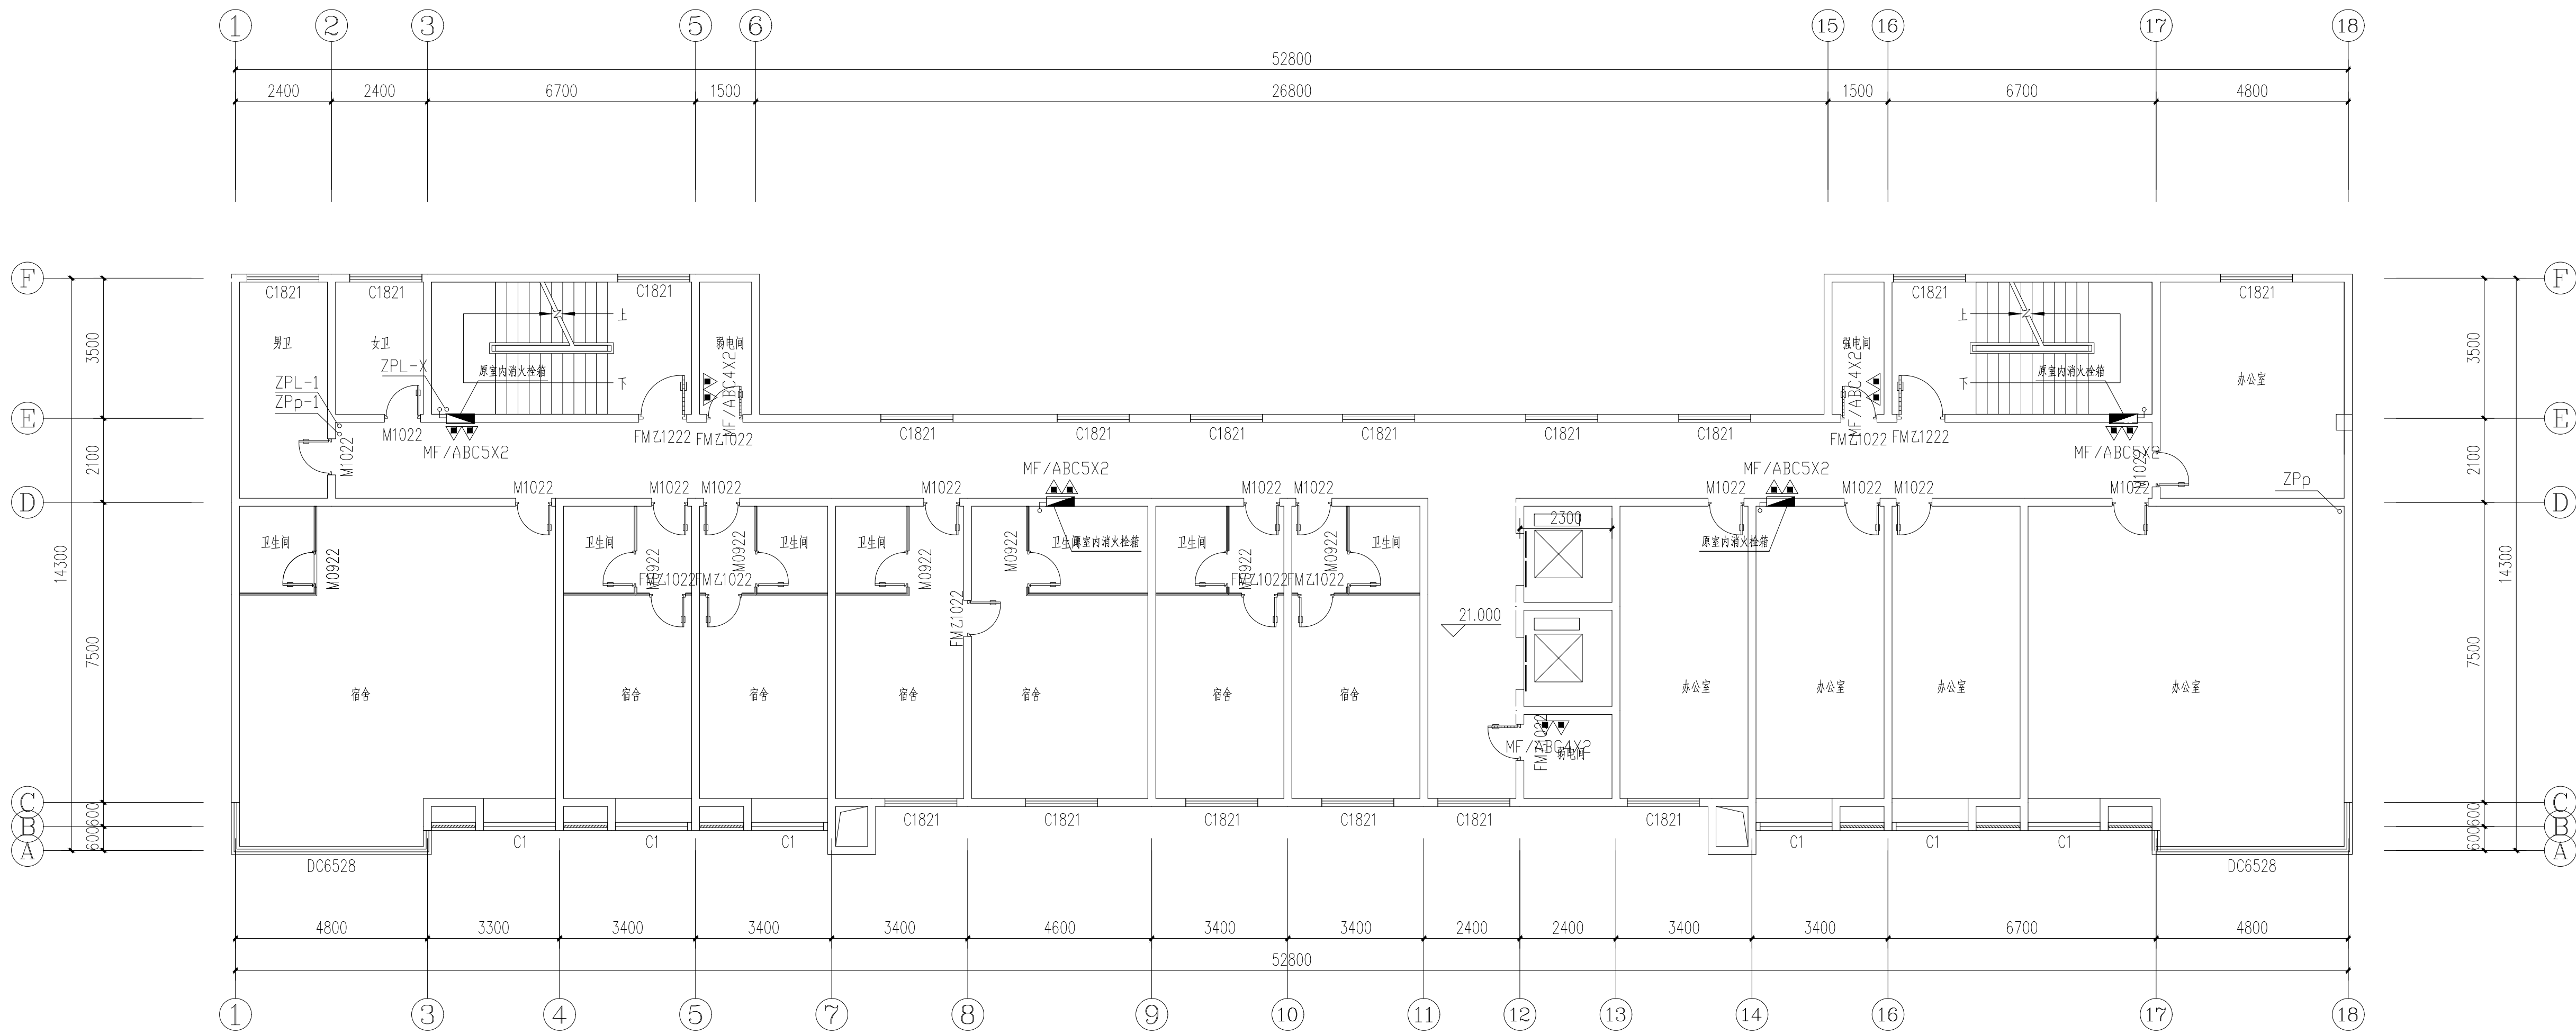

七层平面图 1:100

本图未加章华公司出图章无效。

|      |  |    |
|------|--|----|
| 审 定  |  |    |
| 审 核  |  |    |
| 项目负责 |  |    |
| 专业负责 |  |    |
| 校 对  |  |    |
| 设计制图 |  |    |
| 建设单位 |  | </ |

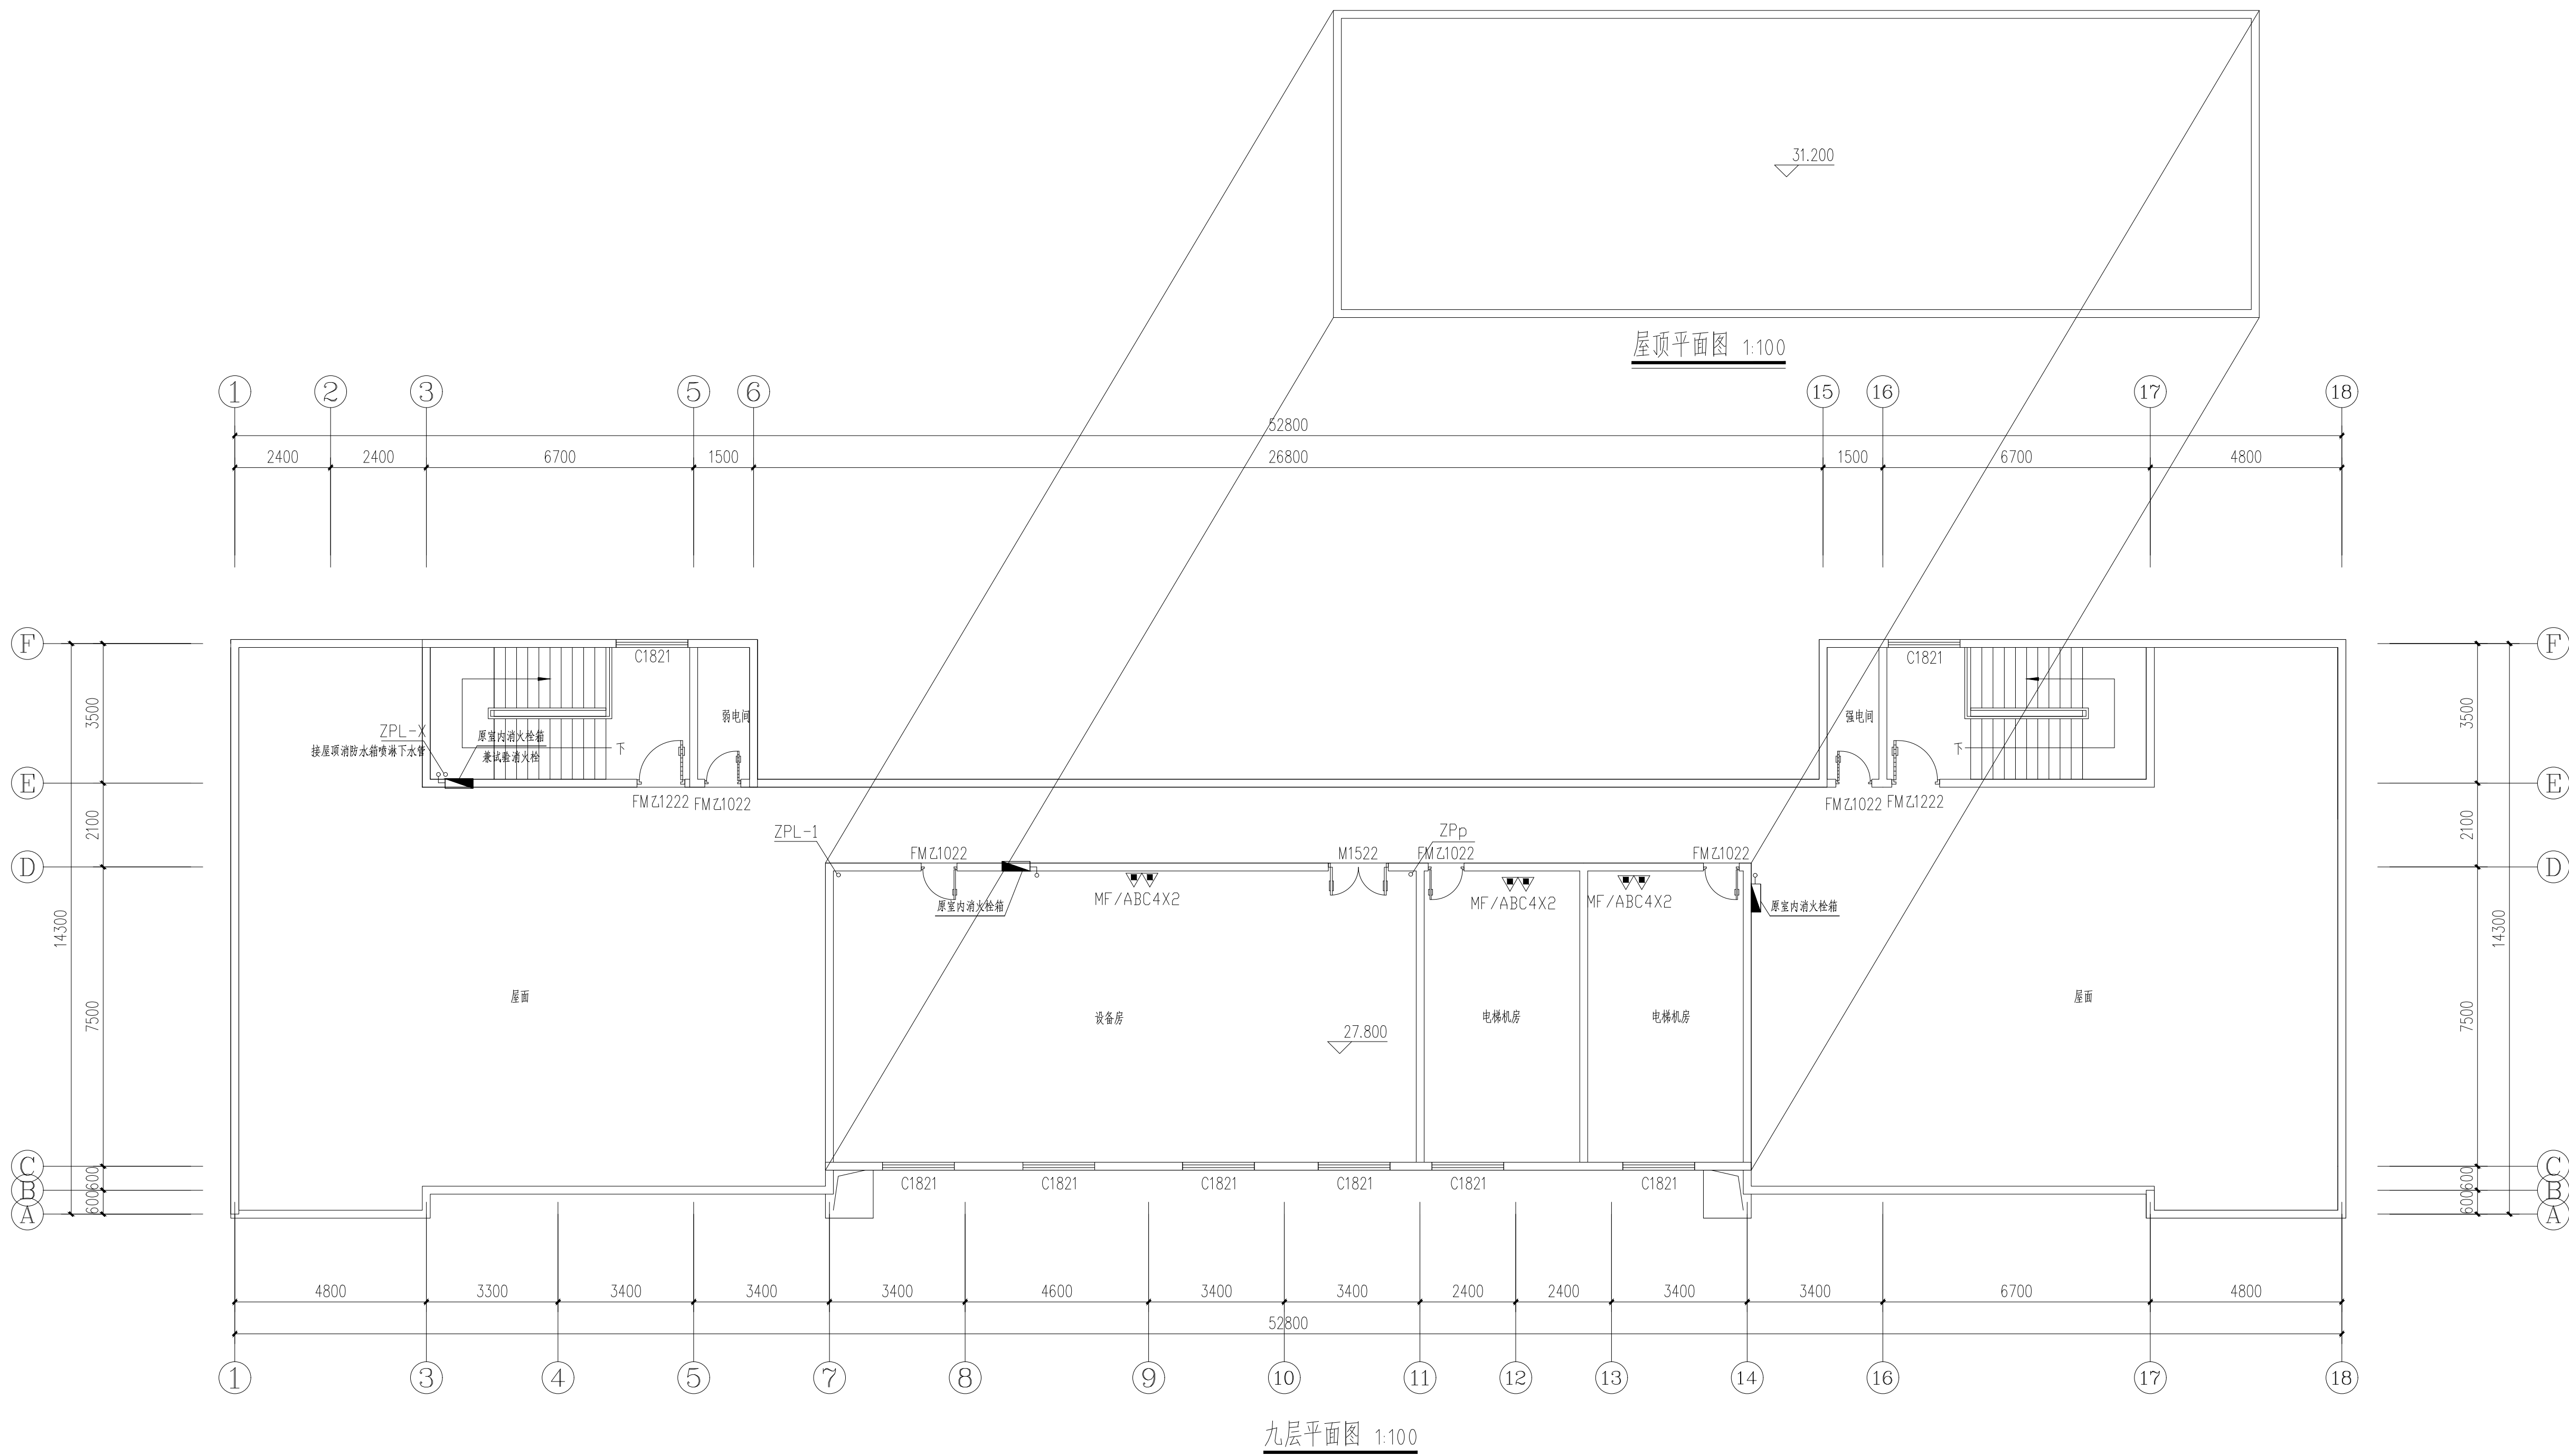

|                          |  |  |
|--------------------------|--|--|
| 审 定<br>AUTHORIZED        |  |  |
| 审 核<br>AUDITED           |  |  |
| 项目负责<br>PROJECT DIRECTOR |  |  |
| 专业负责<br>PROF. IN CHARGE  |  |  |
| 校 对<br>CHECKED           |  |  |
| 设计制图<br>DESIGNED DRAWING |  |  |
| 建设单位<br>DEVELOPER        |  |  |
| 沭阳县贤官镇人民政府               |  |  |
| 工程名称<br>PROJECT NAME<br> |  |  |




















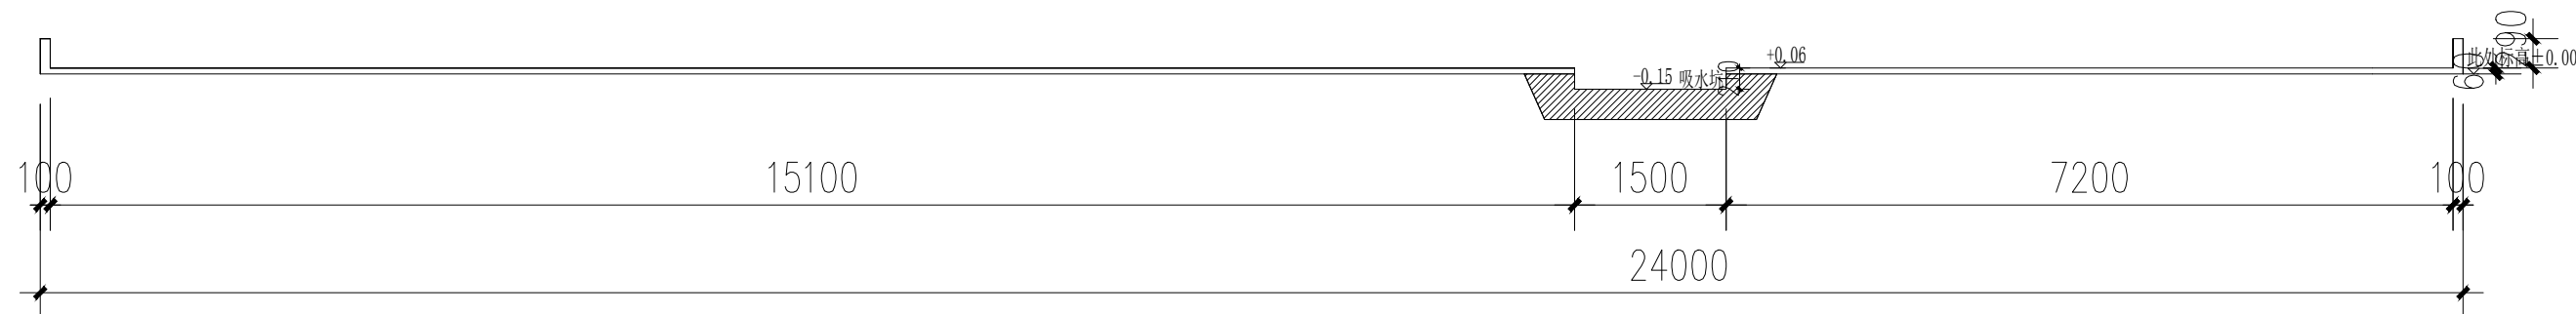

装配式水池、泵房垫层板正立面图1:1

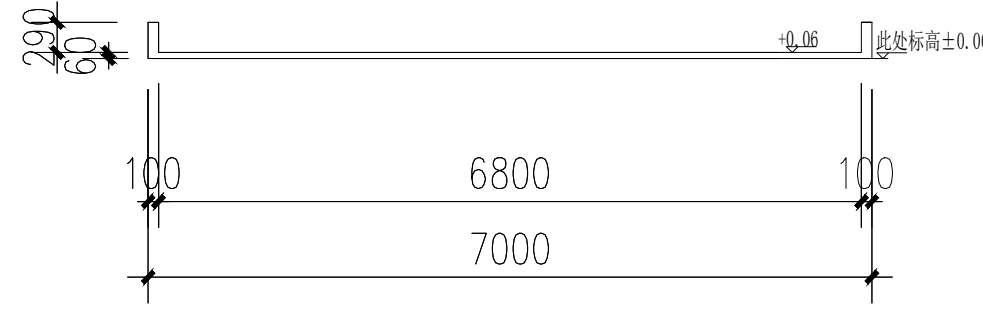


装配式水池、泵房垫层板侧立面图1:1

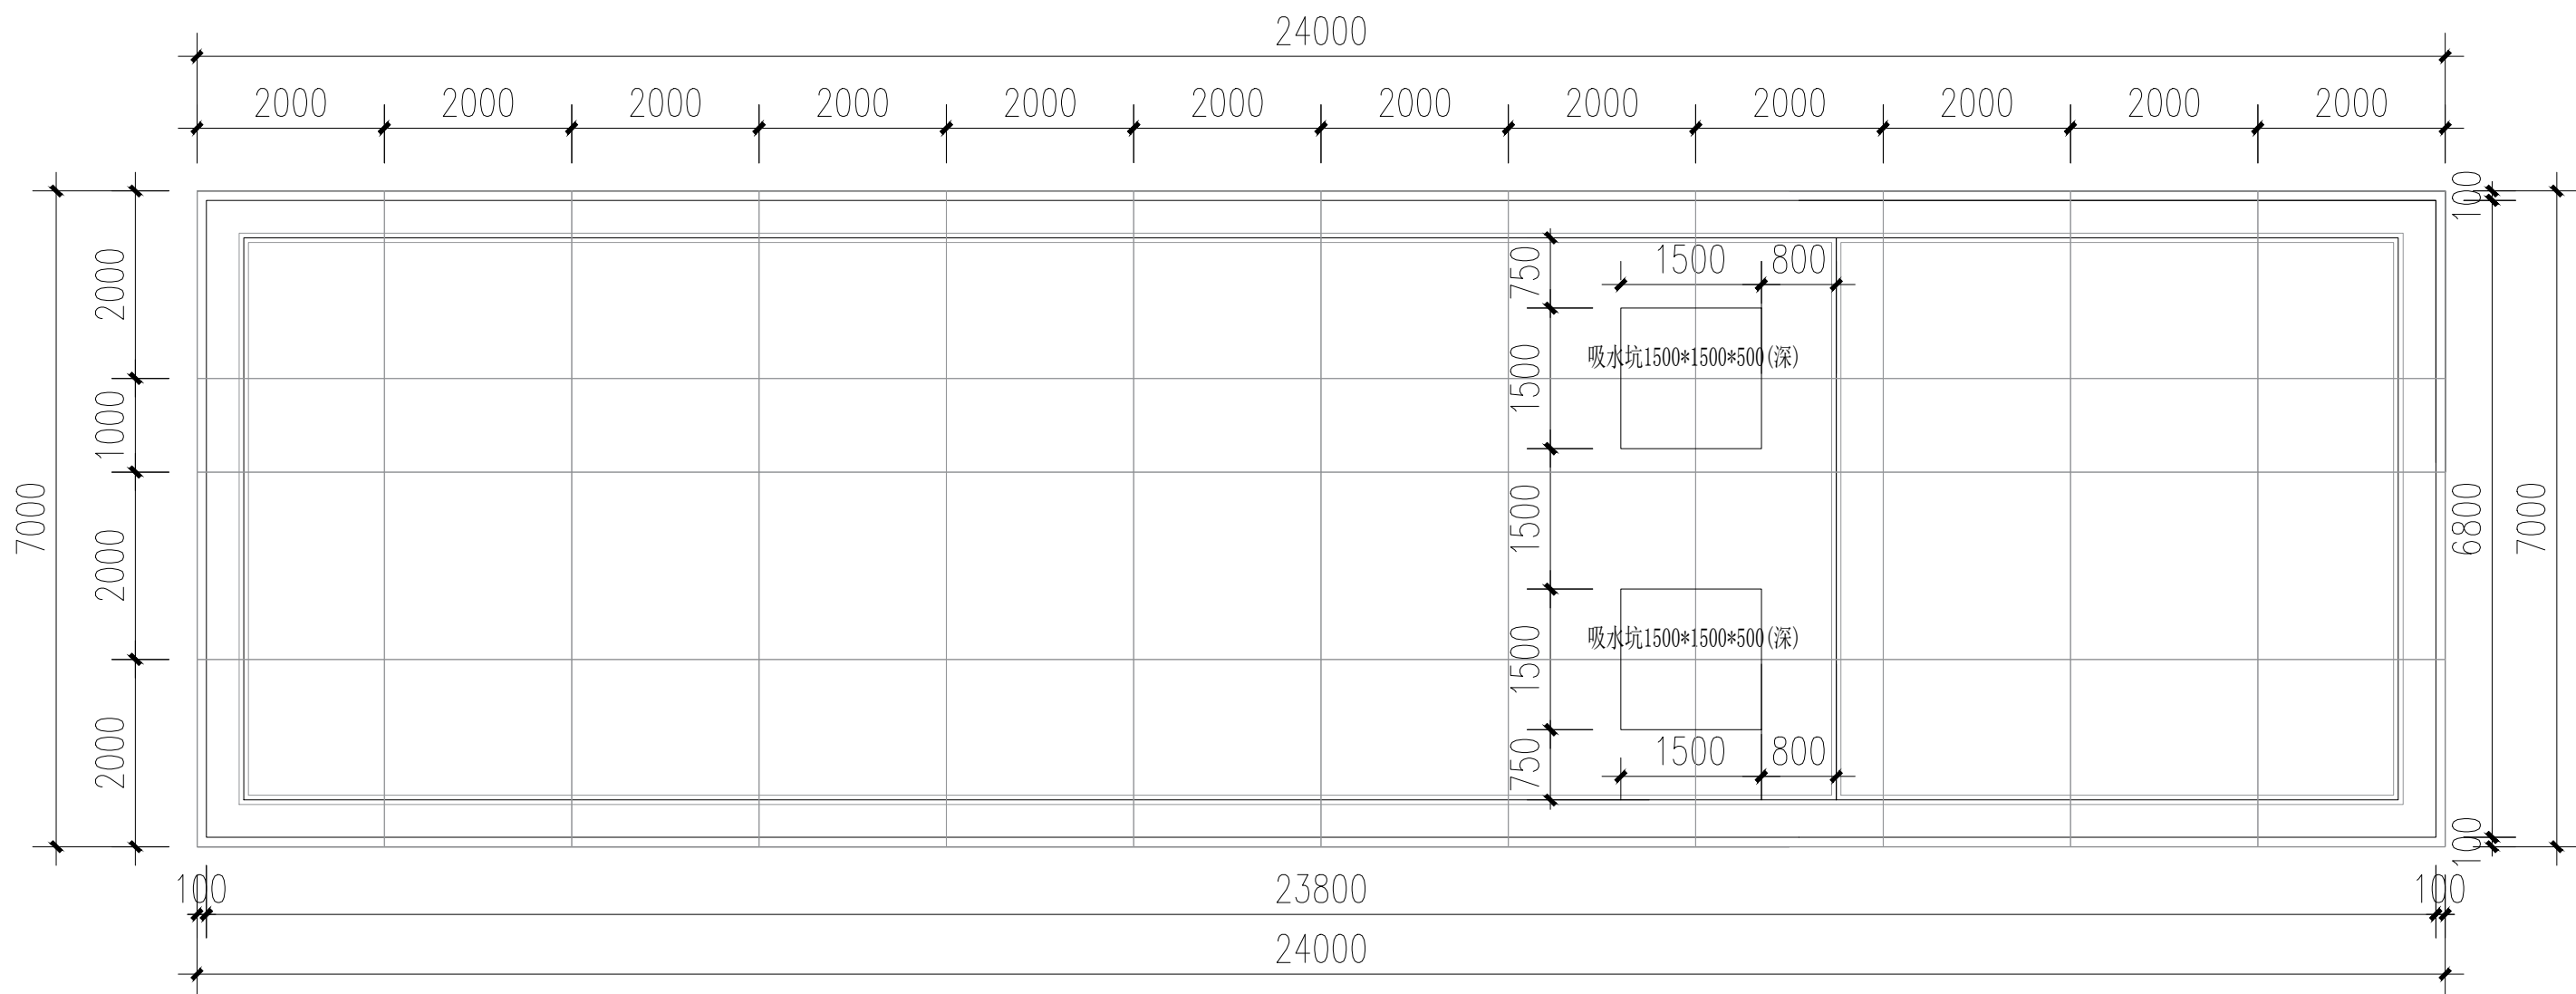


装配式水池、泵房垫层板平面图



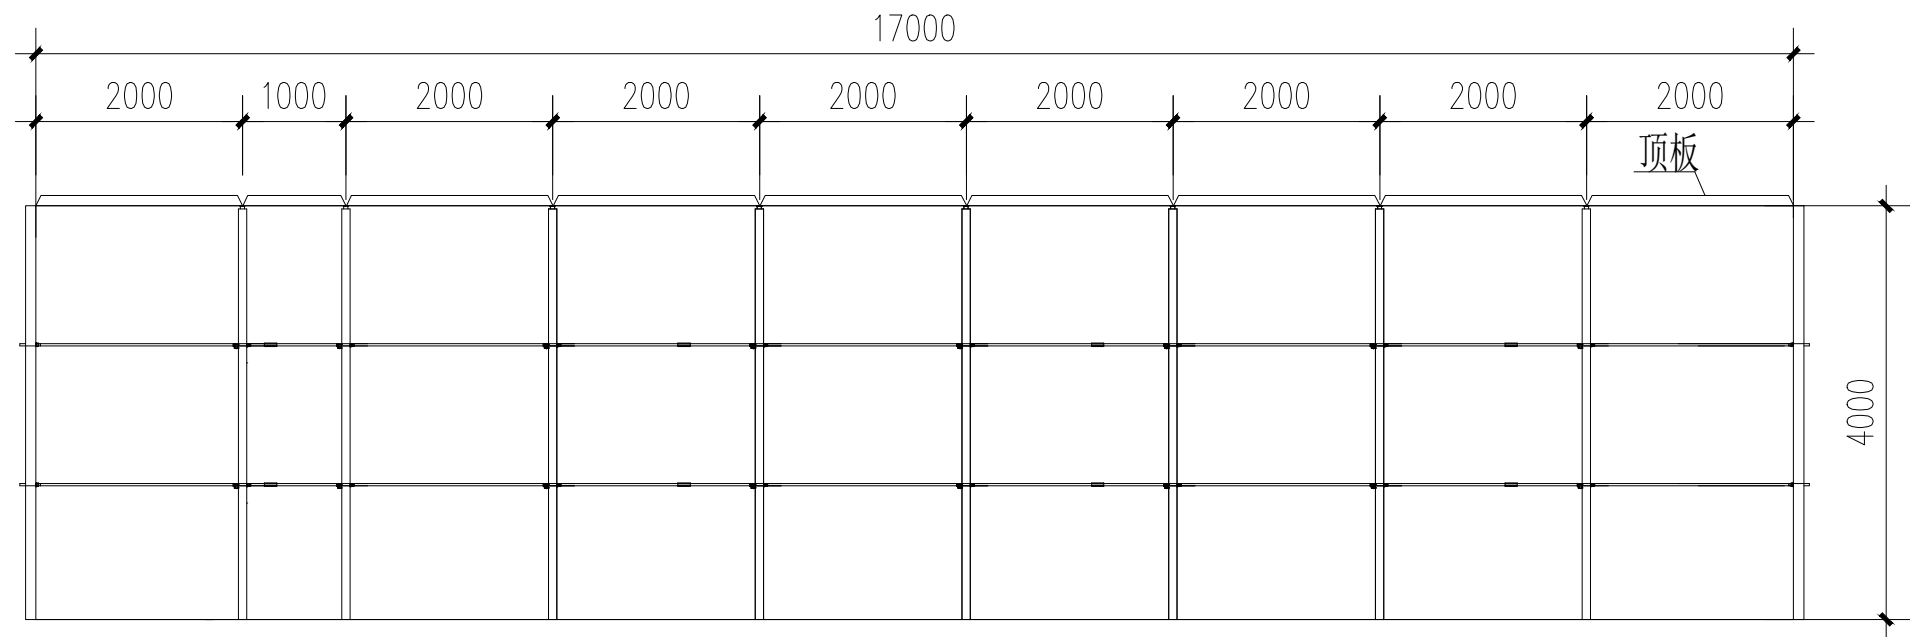

水池内部结构正立面图

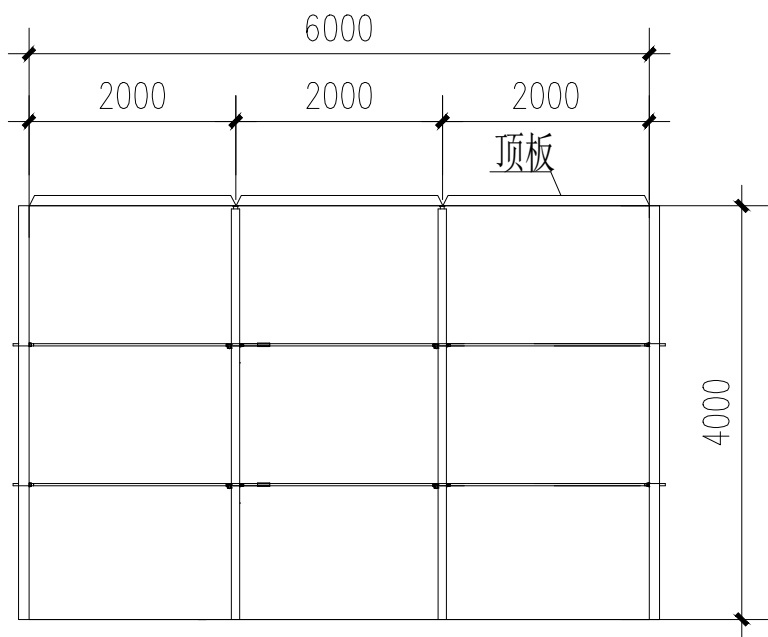

水池内部结构侧立面图

