

动力其他	道路桥梁	景观暖通	结构电气	建筑给排水	会签栏		实 名	签 名
						项目负责人	徐 樑	
						专业负责人	徐 樑	
						设 计 人	王水峰	
注册(执业)章								
预留章								
出图章								
审图章								
竣工章								
审 定	胡益智							
审 核	徐 樑							
校 对	漏灵锋							
备 注 栏								
设计单位 DESIGN WITH 设计资质证书编号 甲级资质: A133A09611 乙级资质: A233A09618  浙江汇创设计集团有限公司 ZHEJIANG HUICHUANG DESIGN GROUP CO., LTD 电话/Tel: 0571-82979627 地址: 杭州市·萧山区·建设四路·众安明影城6幢8楼 建筑行业（建筑工程）甲级 风景园林工程设计专项乙级 市政行业（乙级） 城乡规划（乙级）								
建设单位 溧阳市上黄镇卫生院								
项目名称 溧阳市上黄镇卫生院消防改造项目								
项目编号	HCSJ-2026-014							
子项名称								
图纸名称	工程做法，门窗表							
图号	建施02/消施02	版次						
专业	建筑	阶段	施工图					
比例	1: 100	日期	2026.6					

本图未盖出图章无效

工程做法

顶面做法	石膏板 吊顶	刷顶面涂料(燃烧性能等级A级)	原石膏板吊顶区域 喷淋施工前拆除原石膏板吊顶 重新装修
		2厚耐水腻子找平，面板接缝处贴嵌缝带，刮腻子抹平	
		刷防潮涂料2道，横纵向各刷1道	
		12厚耐火石膏板用自攻螺丝与轻钢龙骨固定，中距≤200,螺钉(防锈)距板 5. GE 边长边≥10，短边≥15	
		C型横撑轻钢龙骨，中距≤1200,用挂插件与次龙骨连接	
		C型次轻钢龙骨，中距400,用吊件与钢筋吊杆连接后找平	
		直径6钢筋吊杆，间距≤1200,吊杆上部与预留钢筋吊环或膨胀螺栓固定	
		现浇混凝土板内预留中8钢筋吊环(勾),或在板底钻孔，固定镀锌膨胀螺栓，间距≤1200(预制混凝土板在板缝内预留吊环)	

实 名 签 名
项目负责人 徐 楼
专业负责人 徐 楼
设 计 人 王永峰
注册(执业)章


预留章

出图章

审图章

竣工章

审 定 胡益智
审 核 徐 楼
校 对 潘灵峰
备注栏

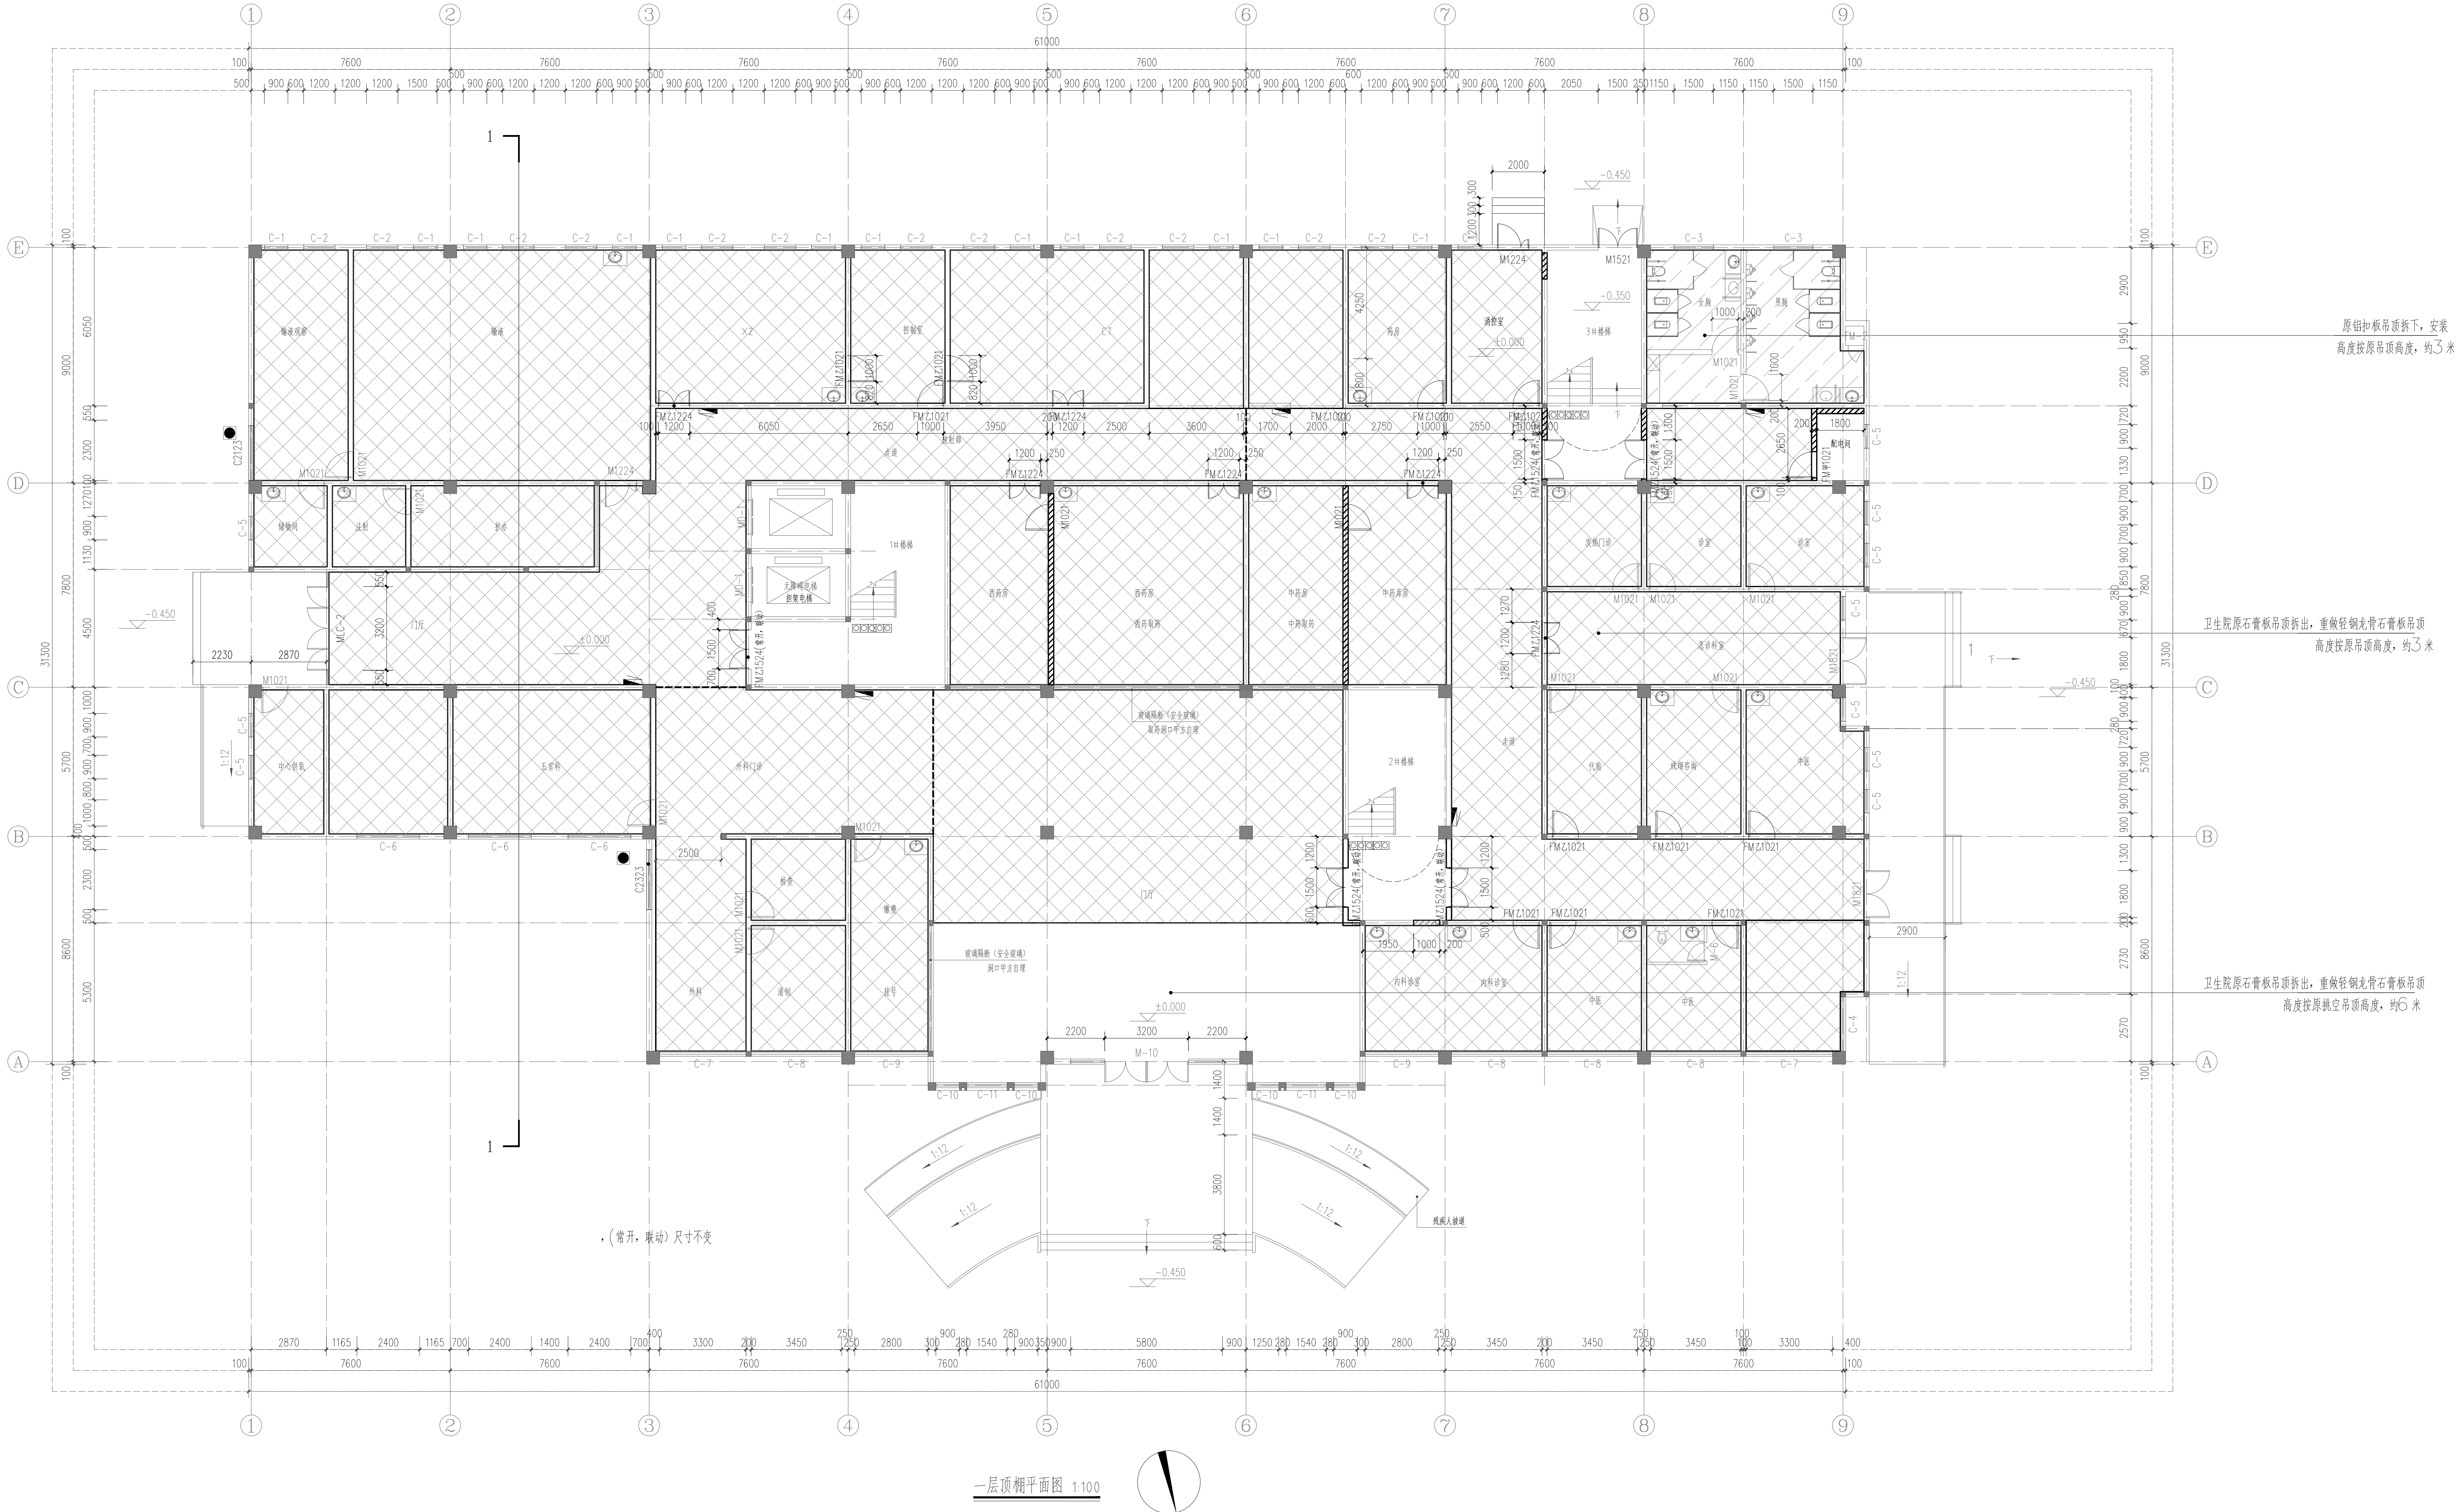


注：安装喷淋处吊顶需要拆除，可根据现场实际情况进行局部拆除。

石膏板吊顶拆除，重做吊顶范围(具体拆除区域以现场喷淋位置为准)

铝扣板吊顶拆下，安装范围(具体拆除区域以现场喷淋位置为准)

设计单位 DESIGN UNIT
设计资质证书编号
甲级资质：A133300611
乙级资质：A233300618
浙江汇创设计集团有限公司
ZHEJIANG HUICUANG DESIGN GROUP CO., LTD
电话 Tel: 4011-4507667
地址：杭州市萧山区新街街道 金安国际创新中心
建筑设计·建筑设计·环境工程
风景园林工程设计·室内设计
市政设计·(乙级)·城乡规划(乙级)
建设单位 濮阳市上黄镇卫生院
项目名称 濮阳市上黄镇卫生院消防改造项目
项目编号 HCSJ-2026-014
子项名称
图纸名称 一层原棚顶平面图
图号 建施08/喷淋08 版次
专业 建筑 阶段 施工图
比例 1:100 日期 2026.6
本图未盖出图章无效

项目负责人	徐 楼	签名	徐楼
专业负责人	徐 楼		
设 计 人	王永峰		
注册(执业)章			
预留章			
出图章			
审图章			
竣工章			
审 定	胡益智	审核	徐楼
审 核	徐楼	校对	漏灵峰
校 对	漏灵峰	备注栏	
设计单位	DESIGN #118		
设计资质证书编号			
甲级资质: A1333M0611			
乙级资质: A233M0618			
浙江汇创设计集团有限公司			
浙江JIANG HUI CHUANG DESIGN GROUP CO., LTD			
电话: 0571-87519262			
地址: 绍兴市越城区 鉴湖街道 会稽山国际会议中心			
设计负责人: (建筑) 徐楼			
项目负责人: (设计) 王永峰			
项目负责人: (乙级) 王永峰			
建设单位	濮阳市上黄镇卫生院		
项目名称	濮阳市上黄镇卫生院消防改造项目		
项目编号	HCSJ-2026-014		
子项名称			
图纸名称	四层屋顶平面图		
图号	建筑23/建筑23	版次	
专业	建筑	阶段	施工图
比例	1:100	日期	2026.6

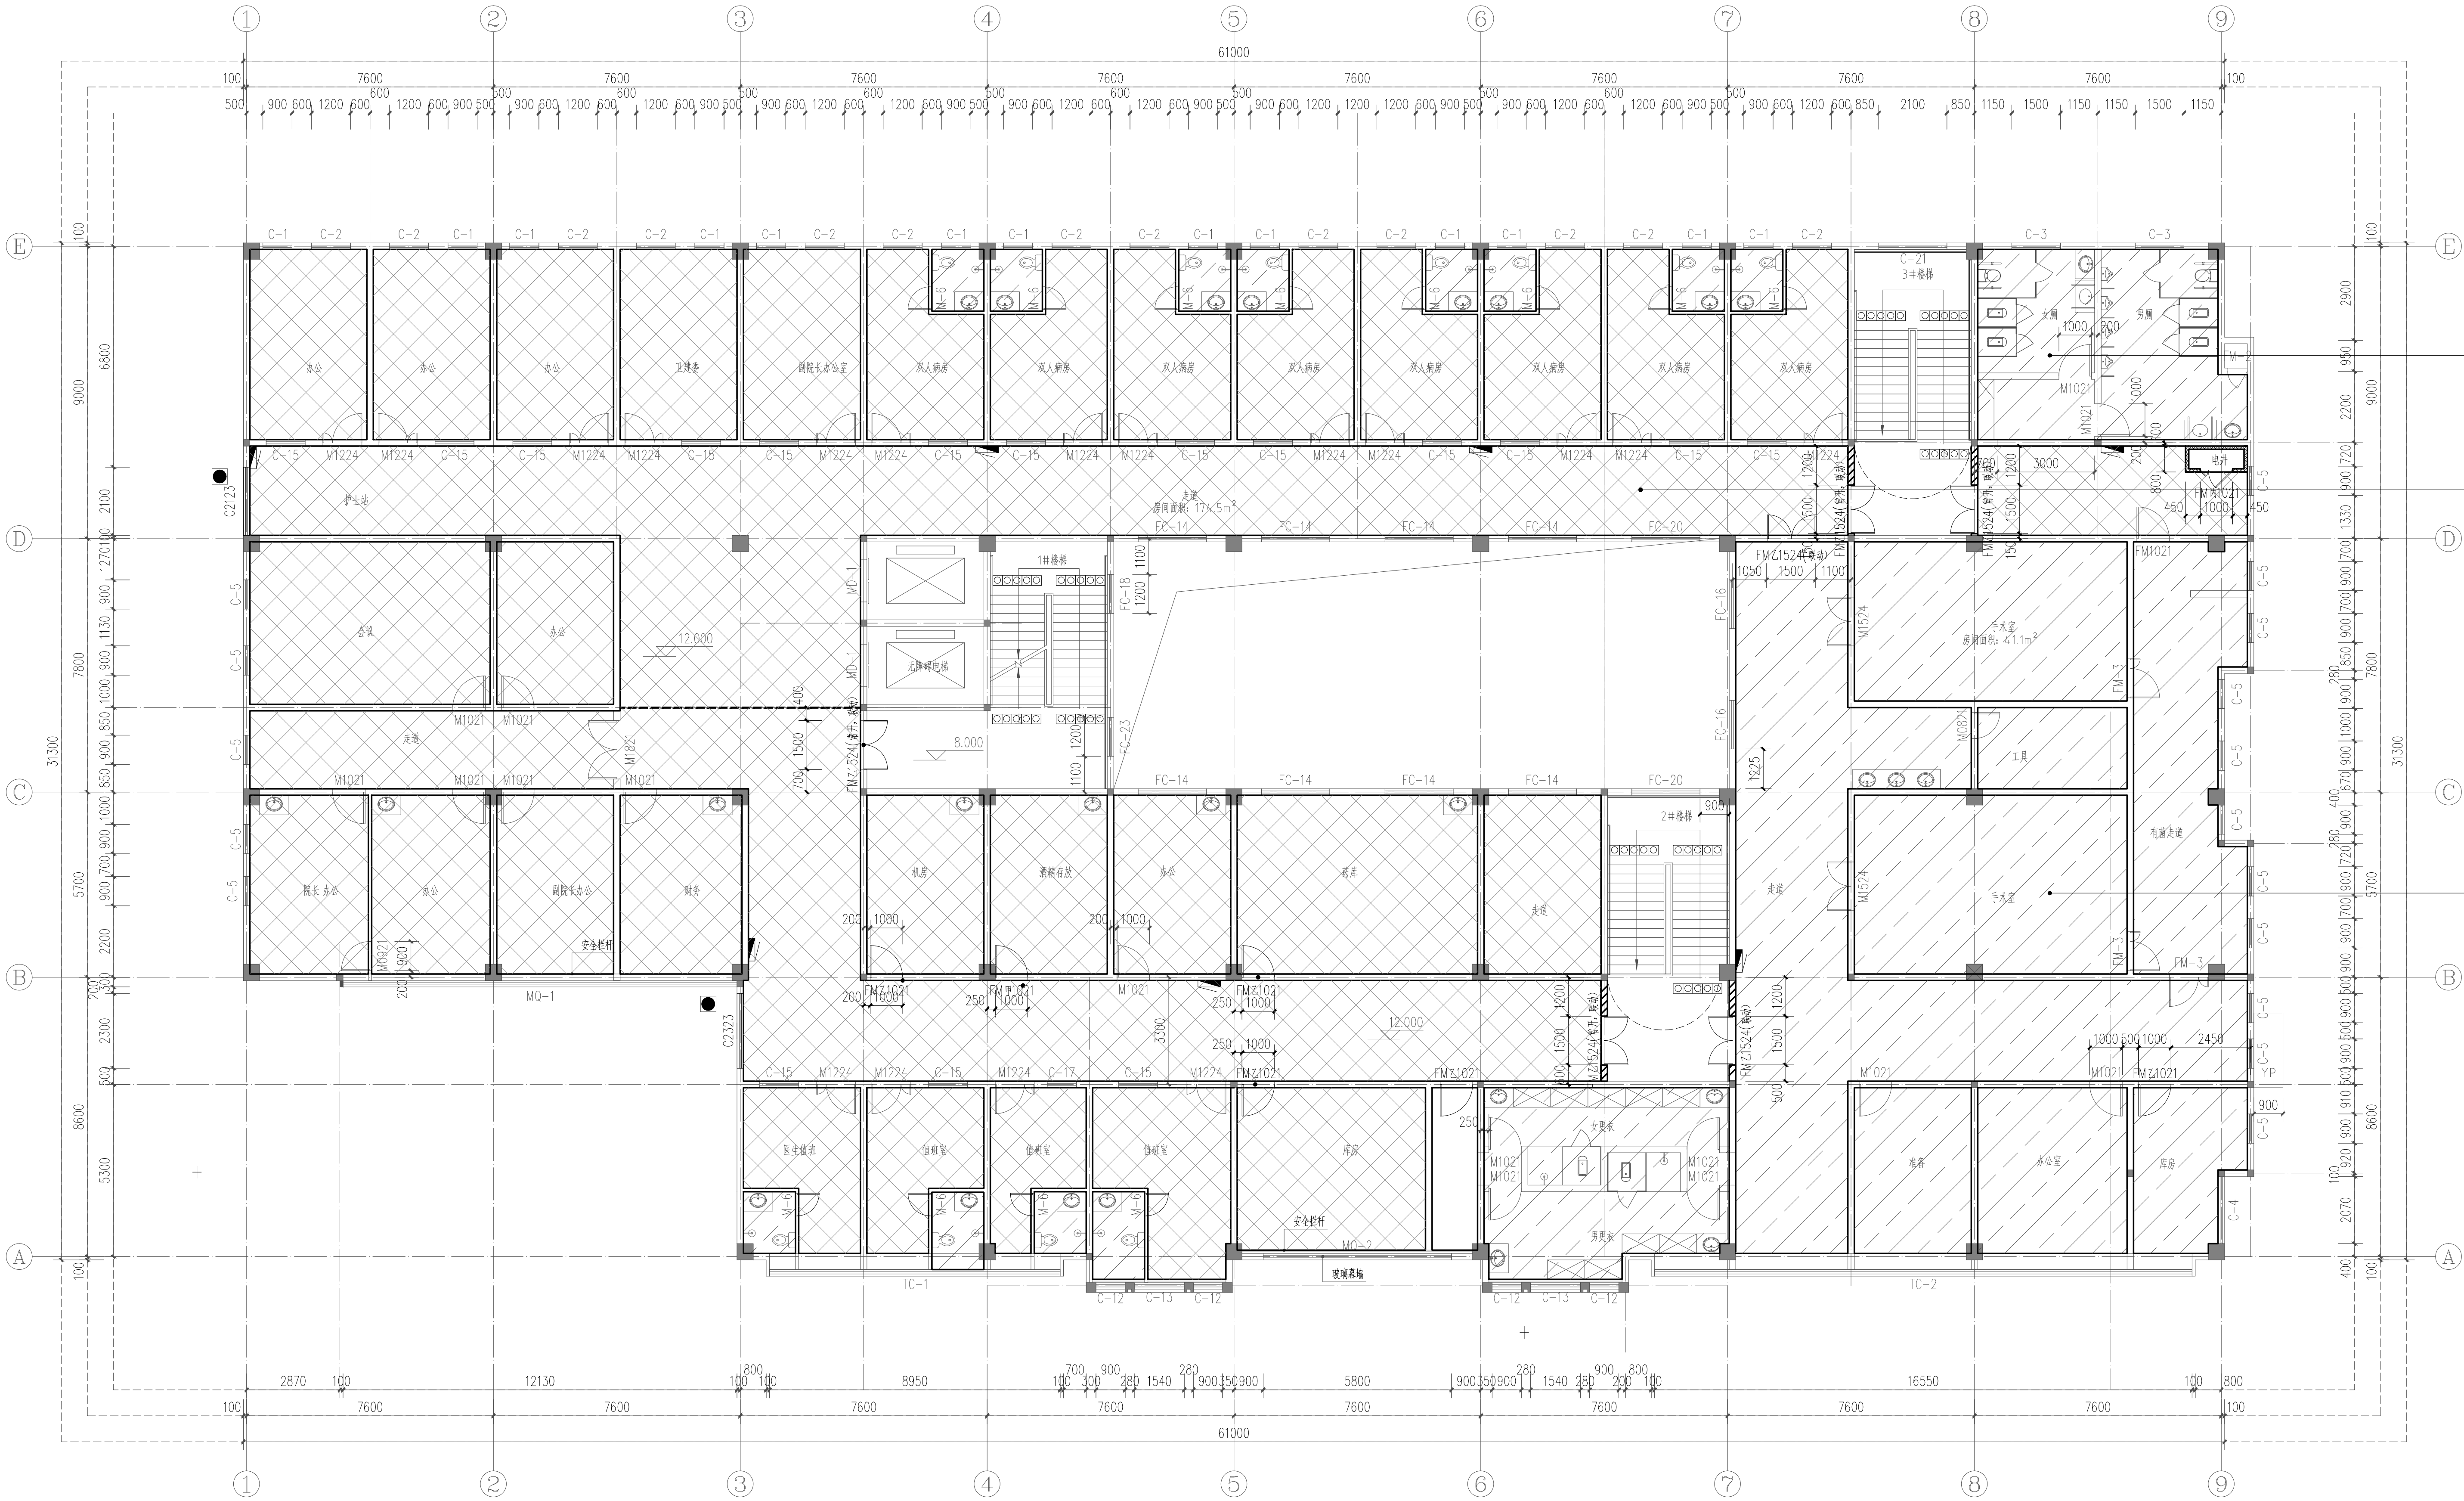

四层屋顶平面图 1:100

注: 安装喷淋处吊顶需要拆除, 可根据现场实际情况进行局部拆除。

石膏板吊顶拆除, 重做吊顶范围(具体拆除区域以现场喷淋位置为准)

铝扣板吊顶拆下, 安装范围(具体拆除区域以现场喷淋位置为准)

原铝扣板吊顶拆下, 安装高度按原吊顶高度, 约3米



卫生院原石膏板吊顶拆下, 重做轻钢龙骨石膏板吊顶高度按原吊顶高度, 约3米

原铝扣板吊顶拆下, 安装高度按原吊顶高度, 约3米

编制人 会签人	审核人	结构专业	景观专业	建筑专业	暖通专业	电力专业	其他专业	项目负责人	实 名	签 名
								专业负责人	徐 樾	徐樾
								设 计 人	王磊煜	王磊煜
								徐金金	徐金金	徐金金
注册(执业)章										
预留章										
出图章										
审图章										

姓名	签名
徐 嫫	王晨煜
王晨煜	徐金金
徐金金	
注册(执业)章	
预留章	
出图章	
审图章	
竣工章	
审定	胡益智
审核	王晨煜
校对	王内利

久注栏

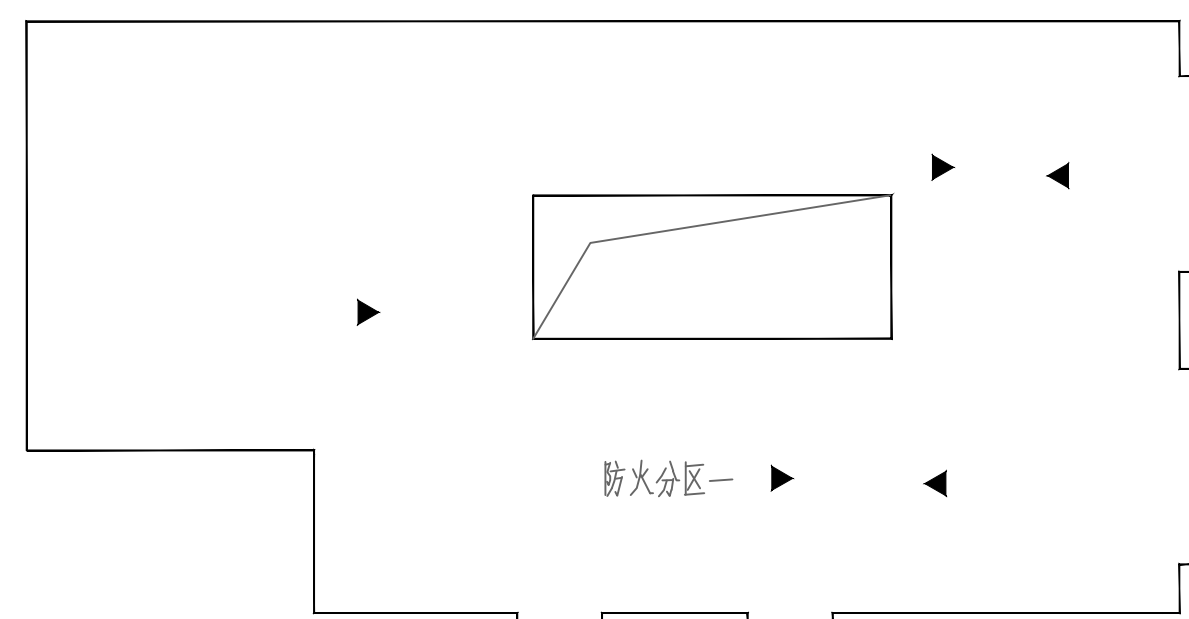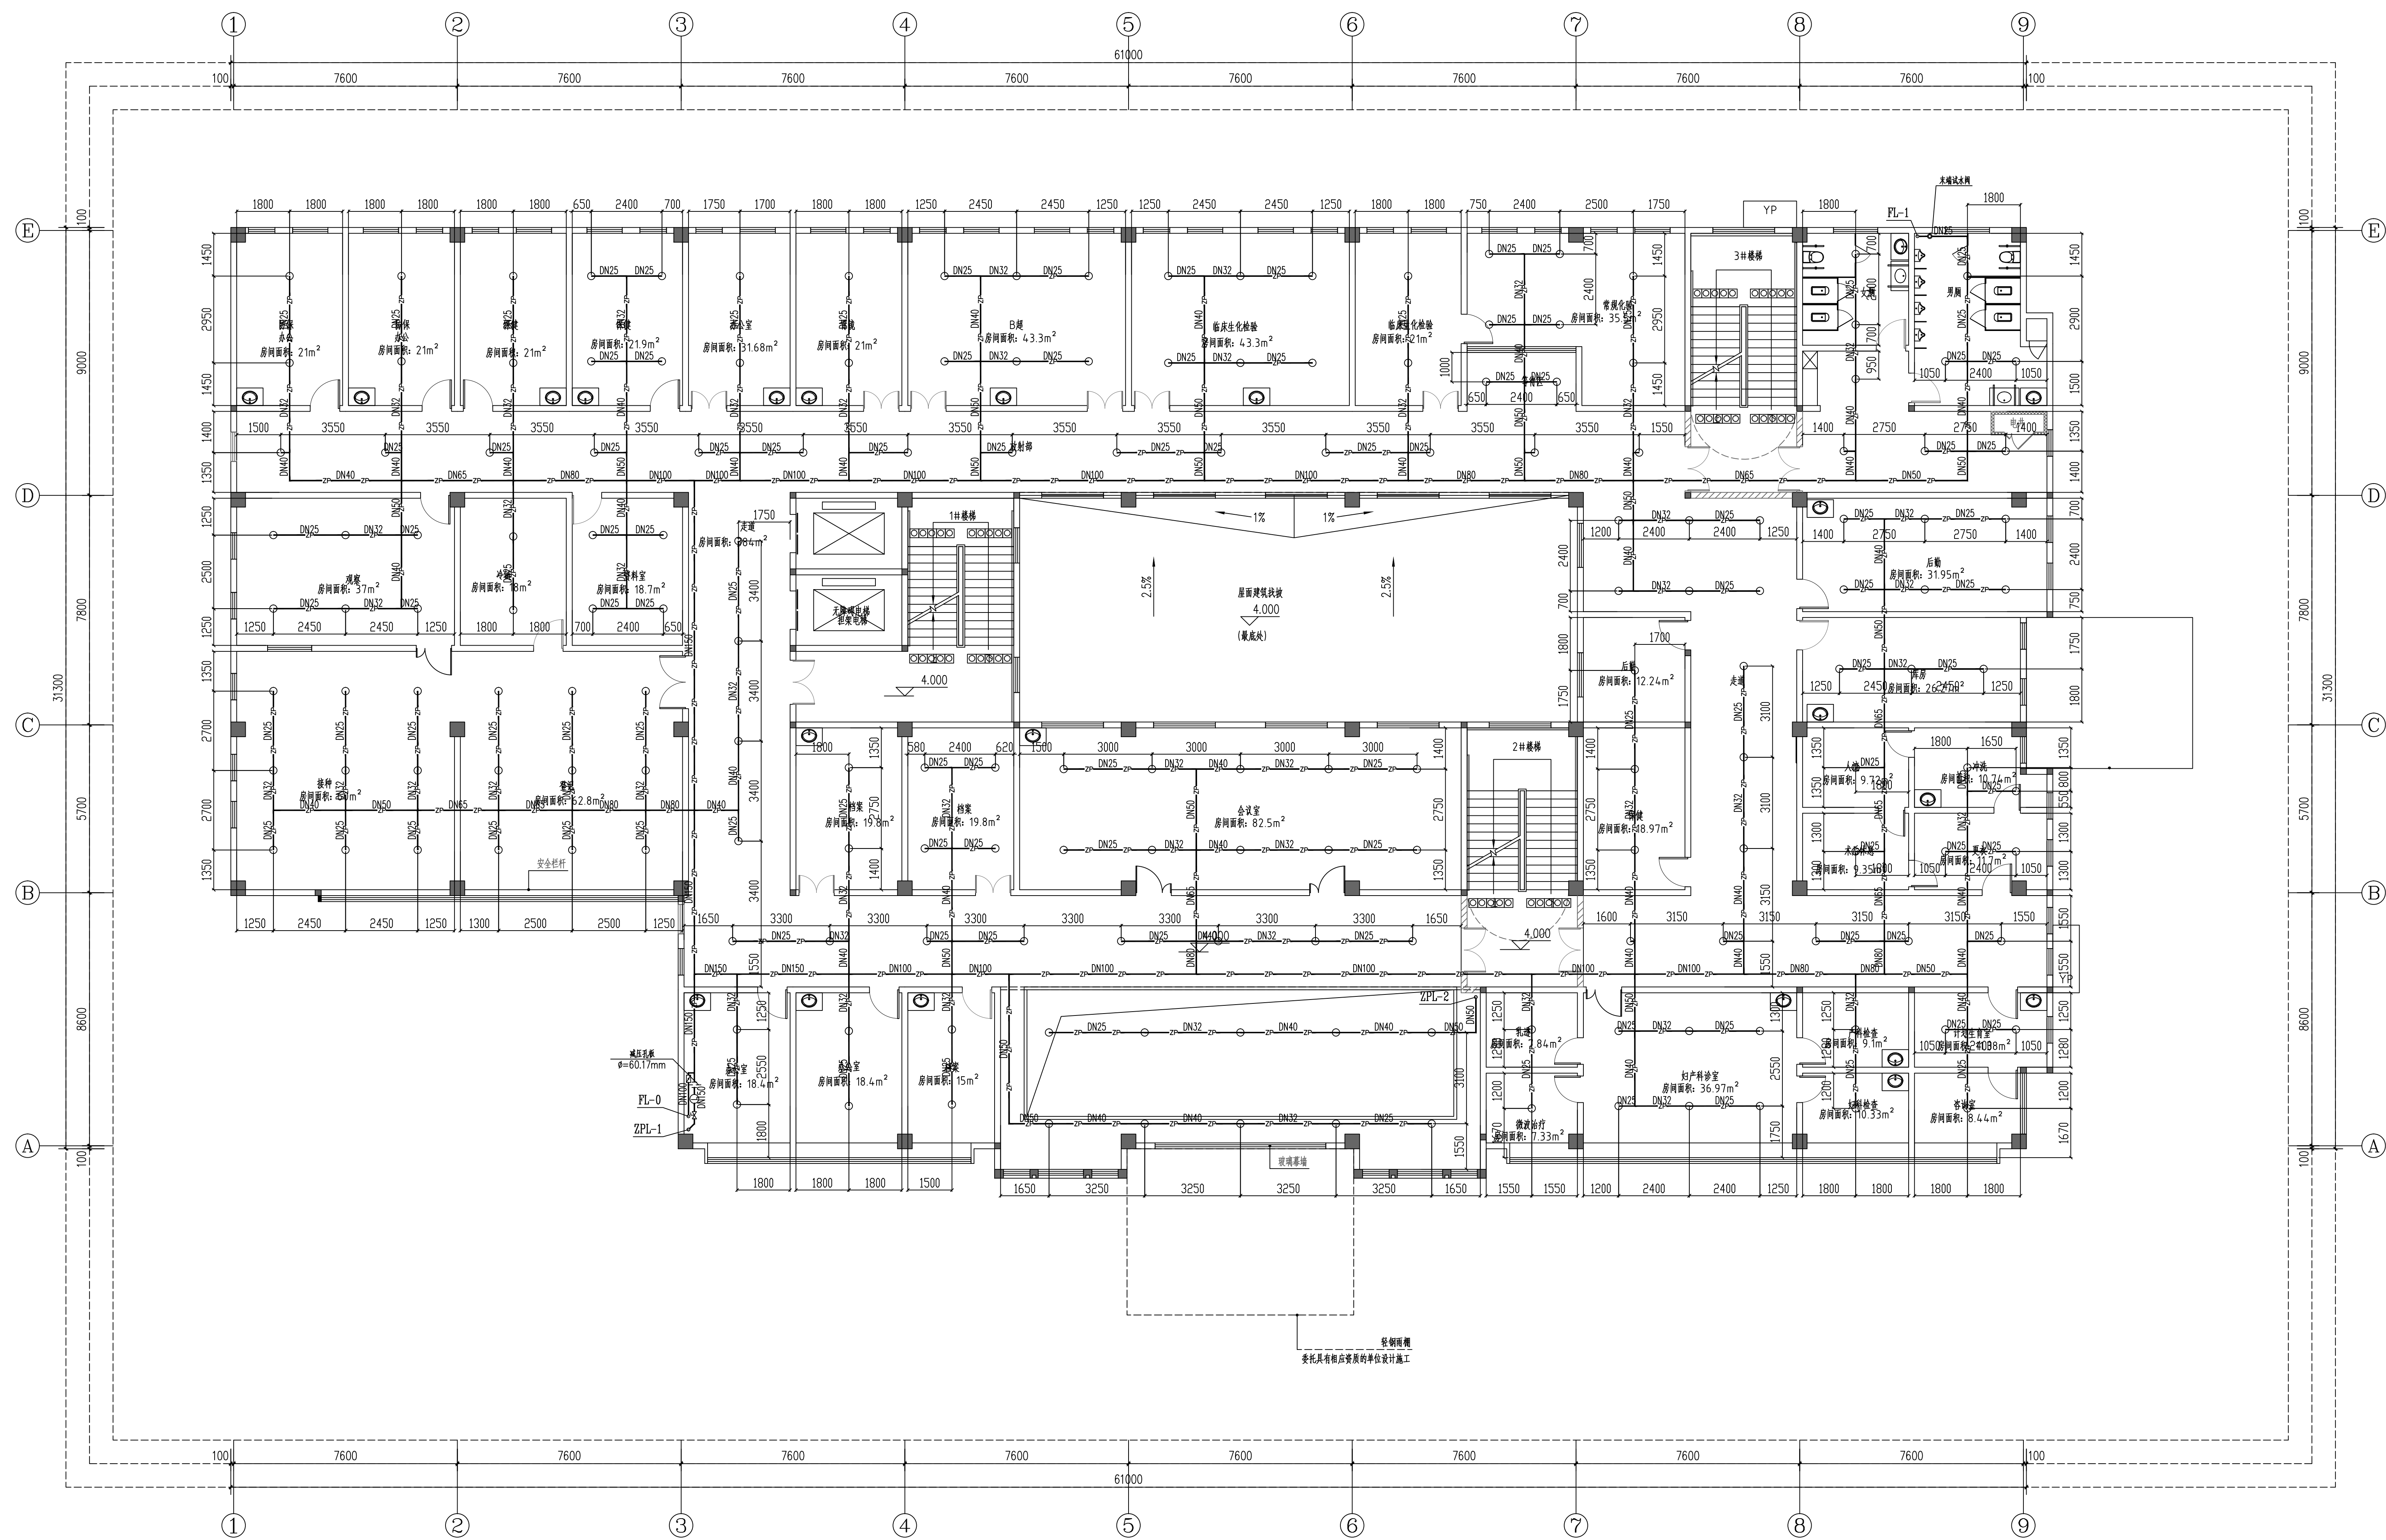


防火分区示意图

二层自动喷水平面布置图 1:100



设计单位 DESIGN UNIT	
设计资质证书编号	
甲级资质：A233090618	
乙级资质：A233090618	
浙江汇创设计集团有限公司	
JIANG HUICUO DESIGN GROUP CO., LTD	
地址：杭州市上城区建国路、平安南线东路口	
电话：0571-82989072	
传真：无，请至公司。建研院、公安消防支队	
项目负责人（总工程师）姓名	
项目经理（项目负责人）姓名	
项目专业负责人（主设）	
项目专业负责人（副设）	
项目专业负责人（乙设）	
项目专业负责人（乙设）	
建设单位	
溧阳市上黄镇卫生院	
溧阳市上黄镇卫生院消防改造项目	
项目名称	
项目编号 HCSJ-2026-086	
项目名称	
图纸名称	
二层自动喷水水平面布置图	
专业	水池/10水消防/版次
类型	给排水/阶段/施工图
比例	1:100/日期/2026.08

设备图例及选型表					
序号	图形符号	名称	型号	规格	安装方式
1		应急照明双电源配电箱	见系统图		底距墙0.8m挂装
2		应急照明集中电源	见系统图	AC220V输入,DC36V输出	底距墙0.5m挂装
3		消防应急照明灯具	HZ-ZF-JC-E6W-LD	A型 消防时应急点亮	壁挂,距墙2.3m 室外安装时防护等级IP67
4		复合指示灯	HZ-BL-JC-B1LRDE1W-E	不锈钢面板,金属后盖板,厚度不大于10mm	无门块底距墙2.5m吊装 中埋灯具
5		消防应急照明灯具	HZ-ZF-JC-E6W-LD	A型 消防时应急点亮	吸顶安装 室外安装时防护等级IP67
6		消防应急标志灯具—安全出口	HZ-BL-JC-B1LRDE1W-E	A型 不锈钢面板,金属后盖板,厚度不大于10mm	门框上距0.2m挂装 无门块底距墙2.5m吊装 中埋灯具
7		消防应急标志灯具—疏散出口	HZ-BL-JC-B1LRDE1W-E	A型 不锈钢面板,金属后盖板,厚度不大于10mm	门框上距0.2m挂装 无门块底距墙2.5m吊装 中埋灯具
8		消防应急标志灯具—楼层指示	HZ-BL-JC-B1LRDE1W-E	A型 不锈钢面板,金属后盖板,厚度不大于10mm	底距墙0.5m吊装 中埋灯具
9		消防应急标志灯具—单面单向	HZ-BL-JC-B1LRDE2W-E	A型 不锈钢面板,金属后盖板,厚度不大于10mm	底距墙0.5m明装 中埋灯具
10		消防应急标志灯具—单面双向	HZ-BL-JC-B1LRDE2W-E	A型 不锈钢面板,金属后盖板,厚度不大于10mm	底距墙0.5m明装 中埋灯具
11		消防应急标志灯具—双面单向	HZ-BL-JC-B2LRE2W-F1	A型 不锈钢面板,金属后盖板,厚度不大于10mm	底距墙2.5m吊装 中埋灯具
12		LED条形灯		IP65 220v 24w 带持续30分钟蓄电池	底距墙3.0m吊装 蓄电池供电电源转换时照明
13					

应急照明配电箱体内采用耐火材料对箱体进行防火保护。
应急照明配电箱、集中电源在电井和配电室内的安装时,防护等级不低于IP33。
集中电源的蓄电池组和灯具自带蓄电池达到使用寿命周期后标称的剩余容量应保证放电时间不小于90min。

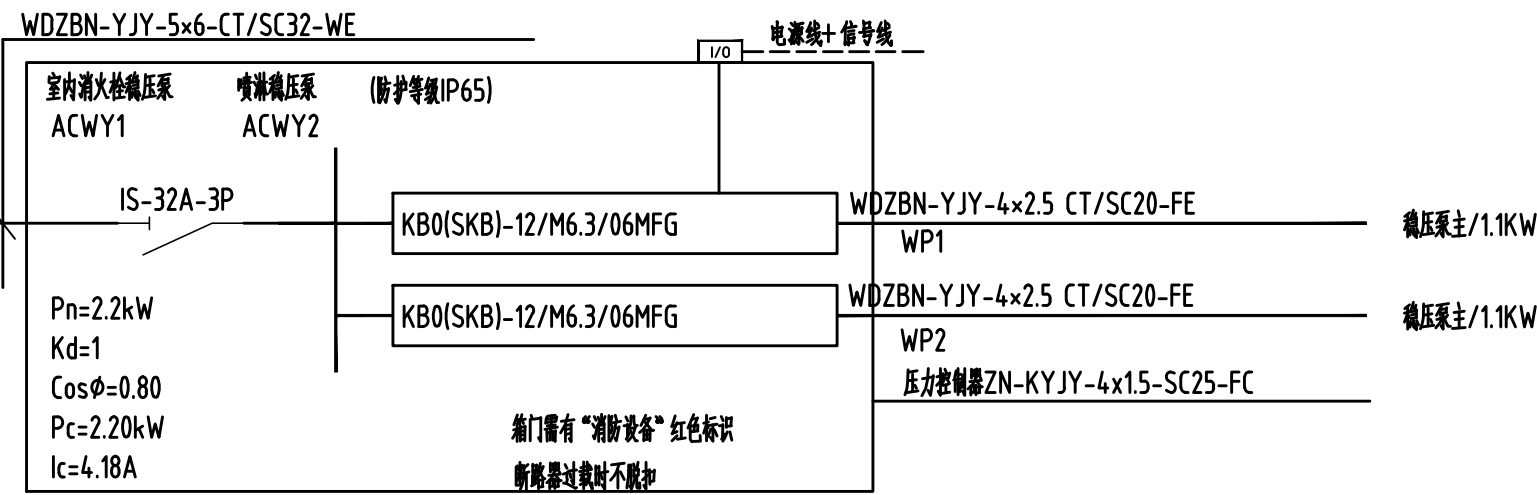


- 1、消防稳压泵一用一备自动切换控制电路详见图例16D303-3。
- 2、参考尺寸: 400mmx600mmx250mm(WxHxD),下口距地1500mm
- 3、平时使用箱体,门需有“消防设备”红色标识,防护等级应不低于IP55
- 4、消防主泵启动及报警保护动作于联动,各泵启动及报警保护时应动作于信号,互斥无警信号送至消防控制室。

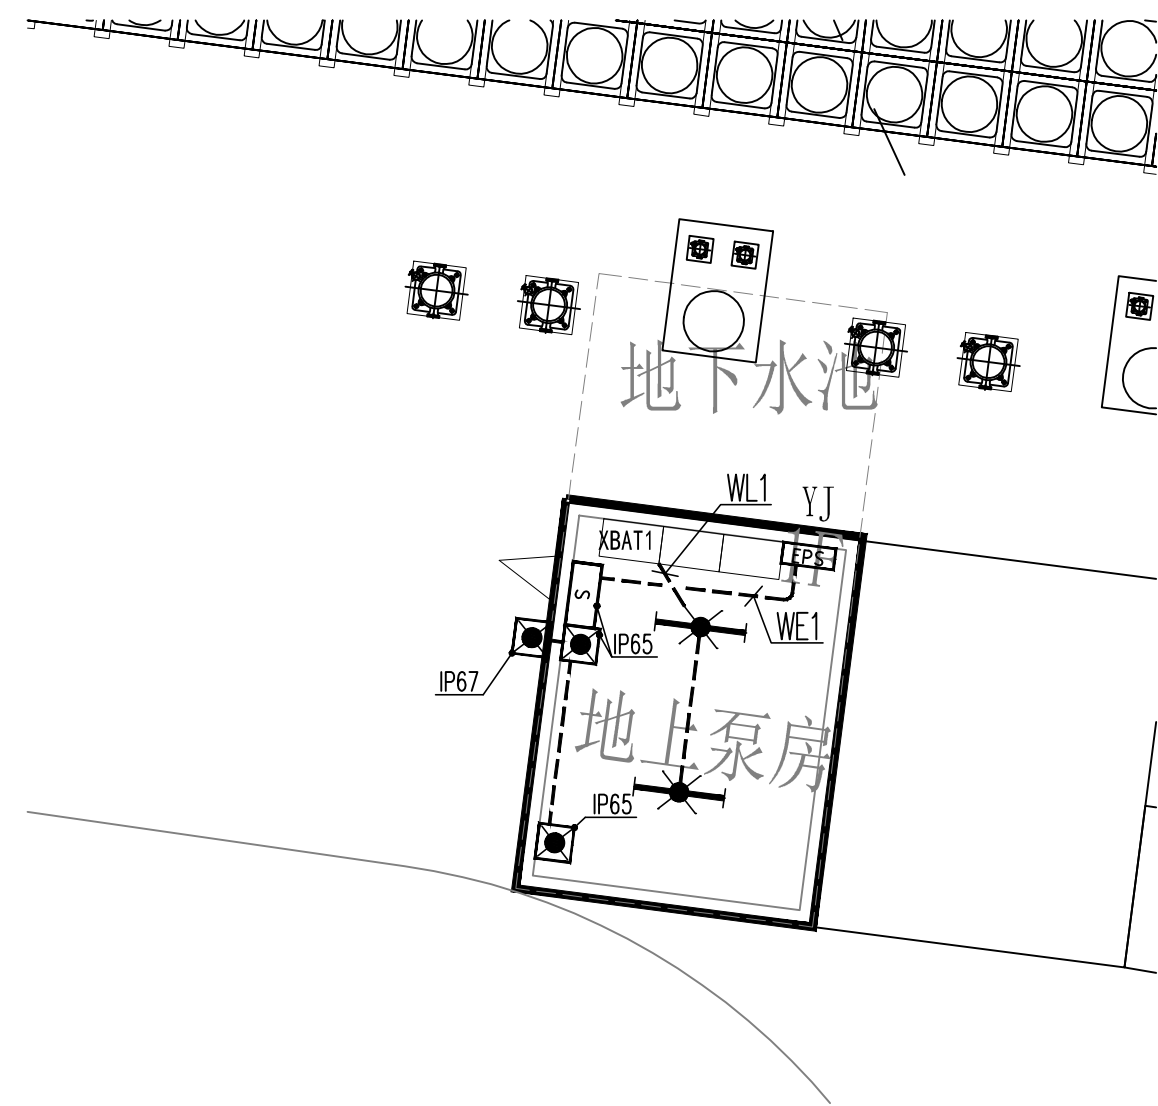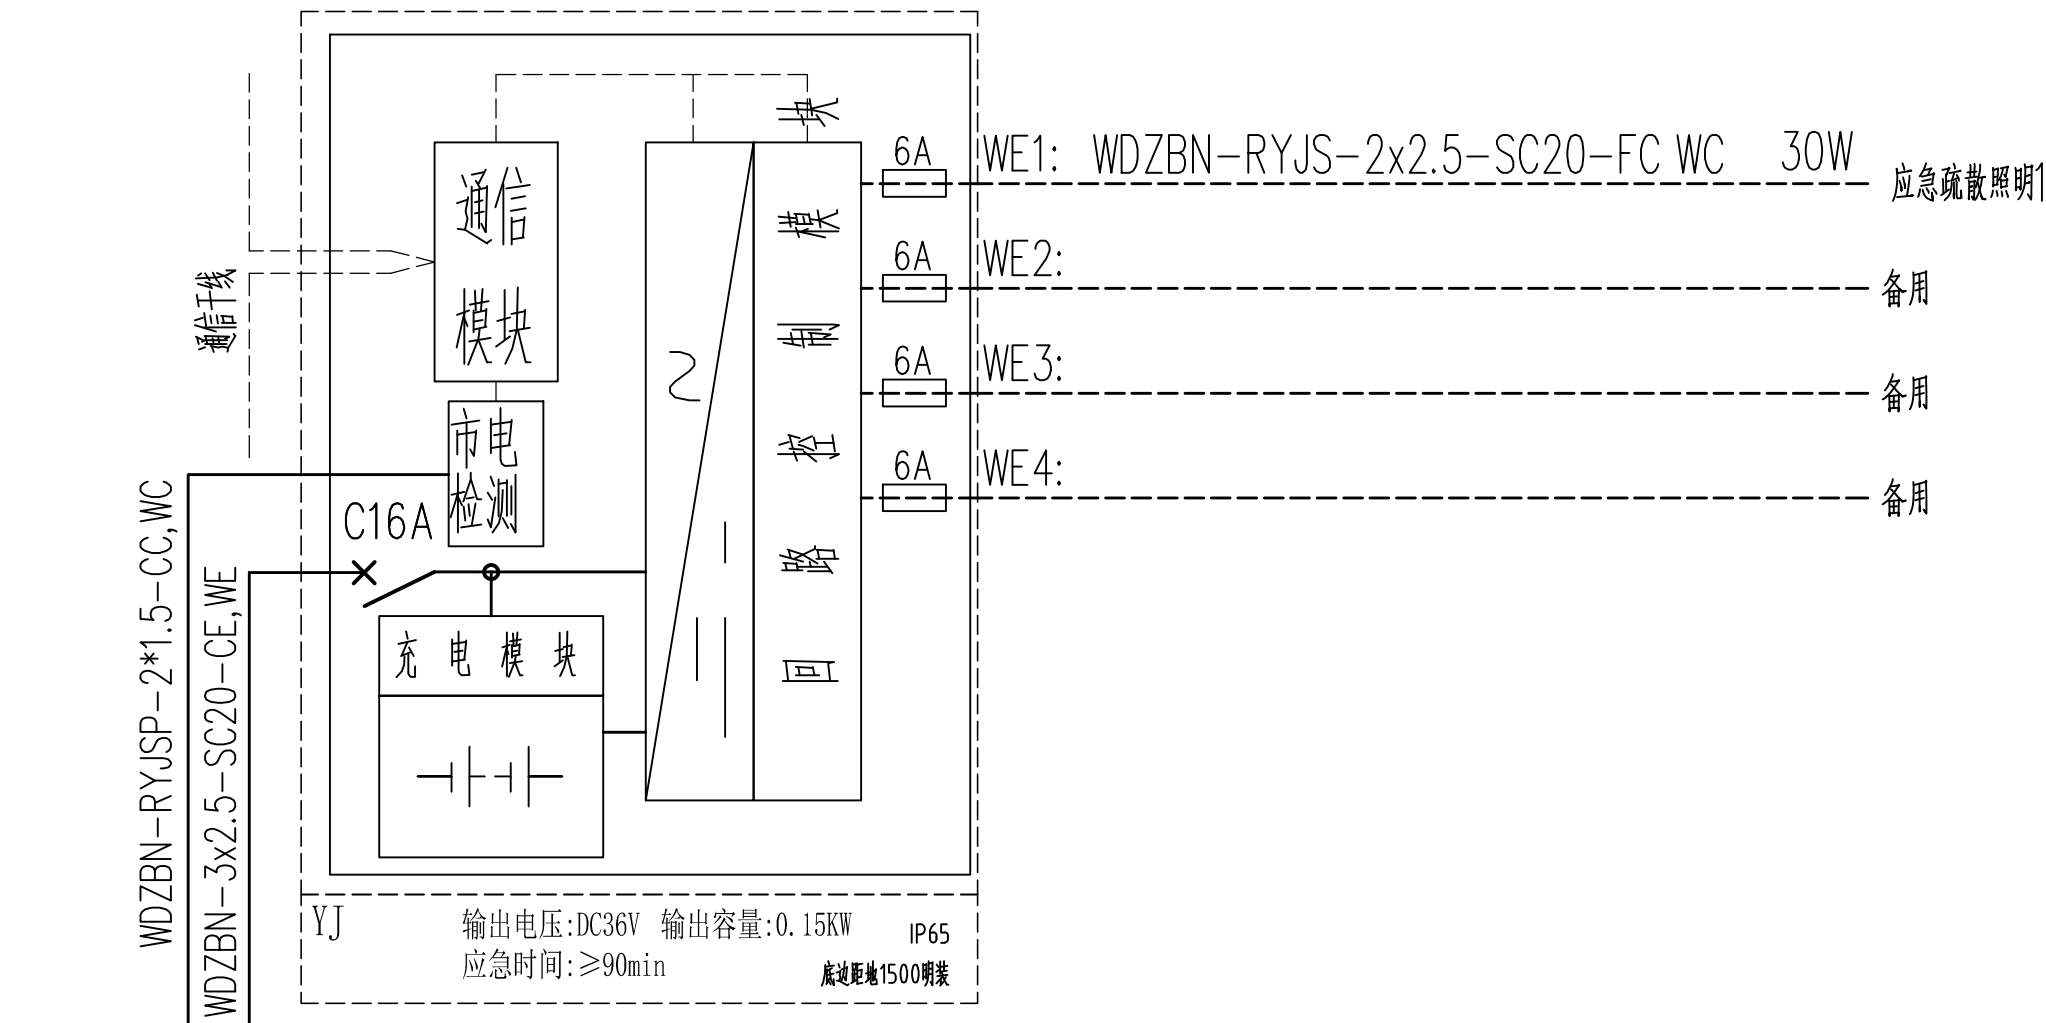


消防水泵房照明平面图

1:200

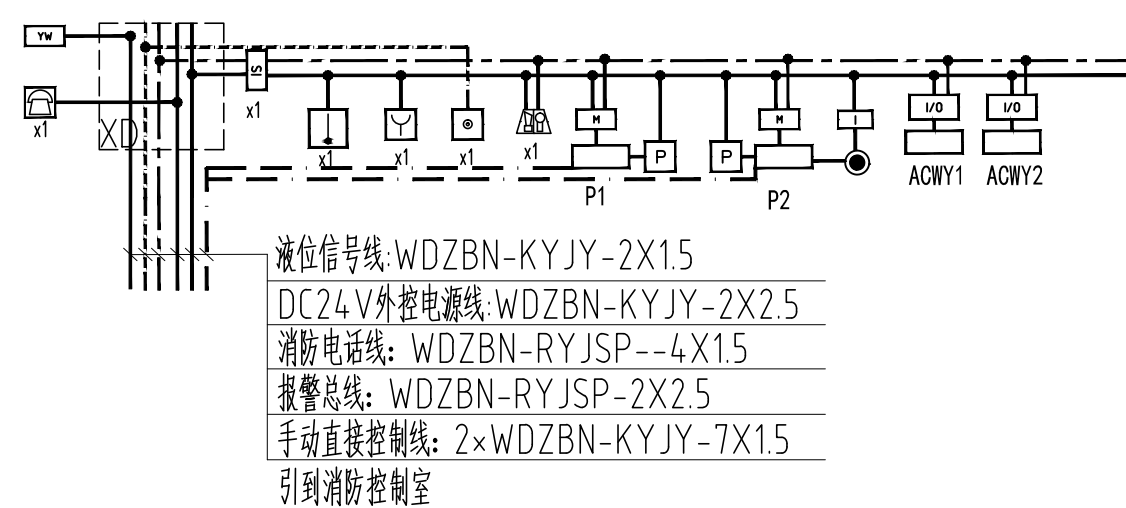


泵房火灾自动报警系统图

编号	名称	参数	备注
①	消防水泵	Q=45L/s, H=48m, N=45kW	一用一备 消防电源
②	消防喷淋泵	Q=1L/s, H=35m, N=1.1kW	一用一备 消防电源
③	消防喷淋泵系统稳压罐	SNL800 H=2250mm	有效容积150L
④	喷淋泵	Q=25L/s, H=63m, N=37kW	一用一备 消防电源
⑤	喷淋泵稳压罐	Q=1L/s, H=35m, N=1.1kW	一用一备 消防电源
⑥	喷淋泵稳压罐系统稳压罐	SNL800 H=2250mm	有效容积150L
⑦	消防水池	水池底面积:187m2 有效水深:2.25m	有效容积414m3

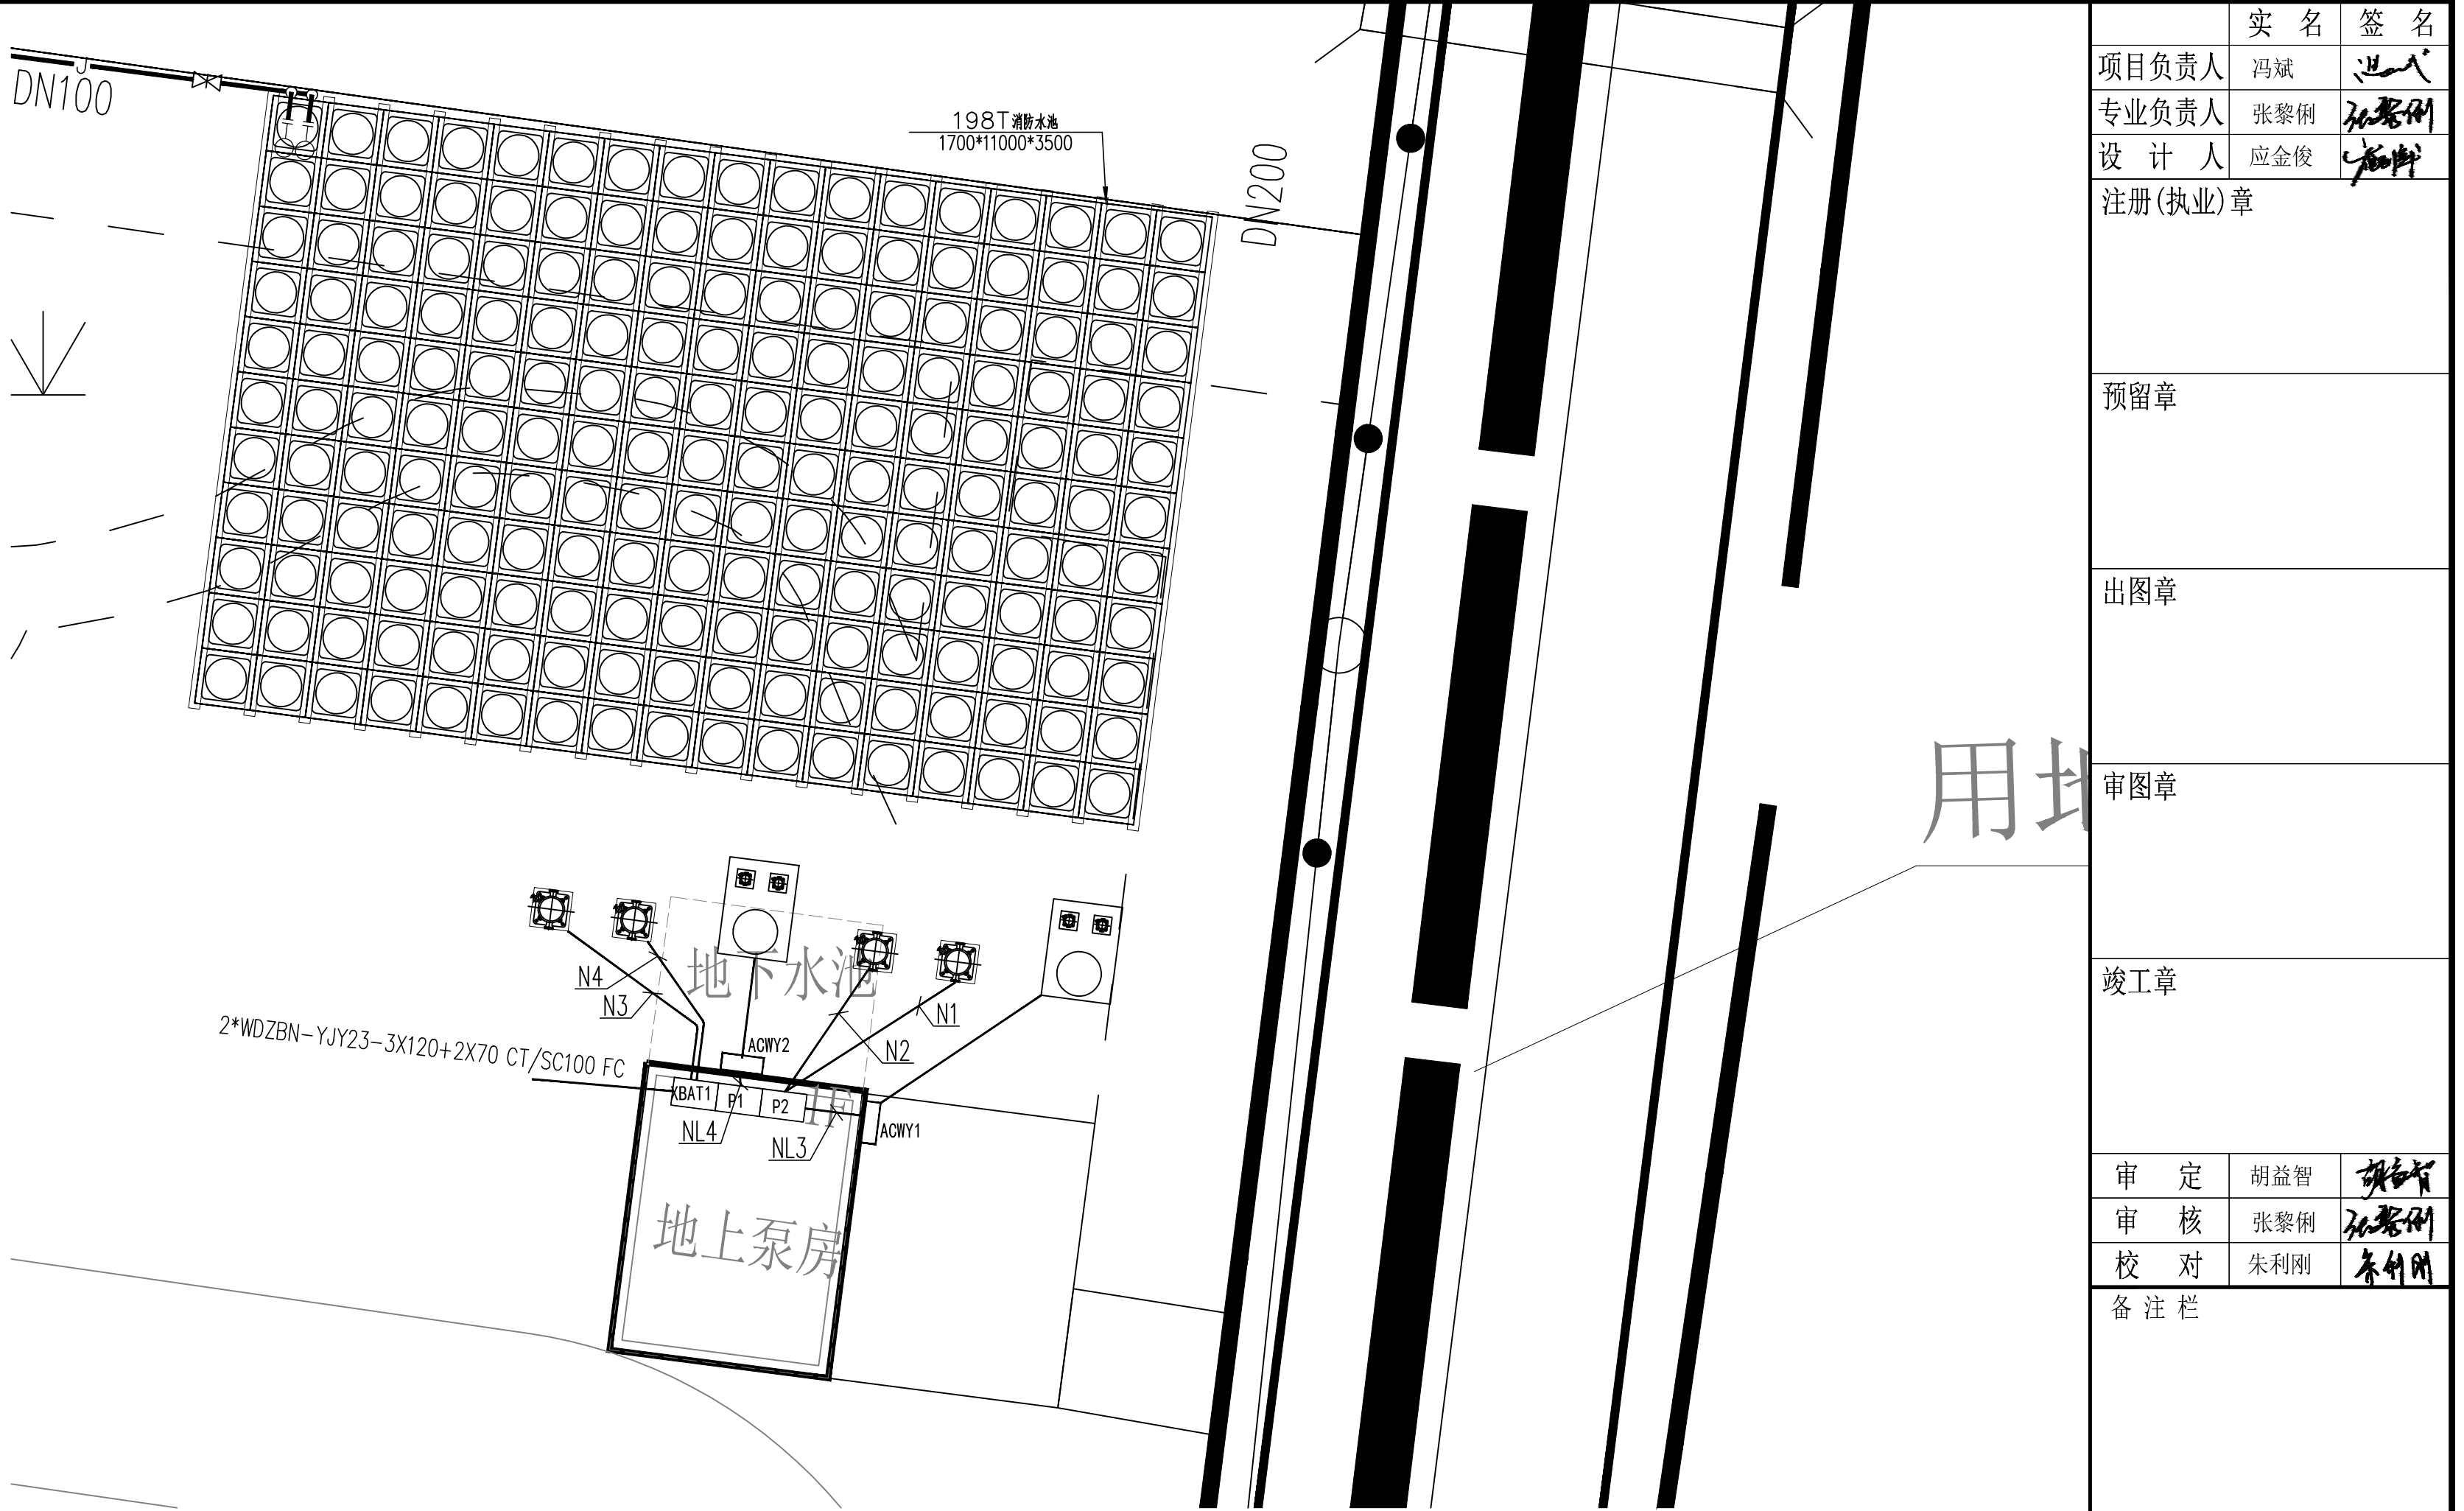

消防水泵配电平面图

1:200

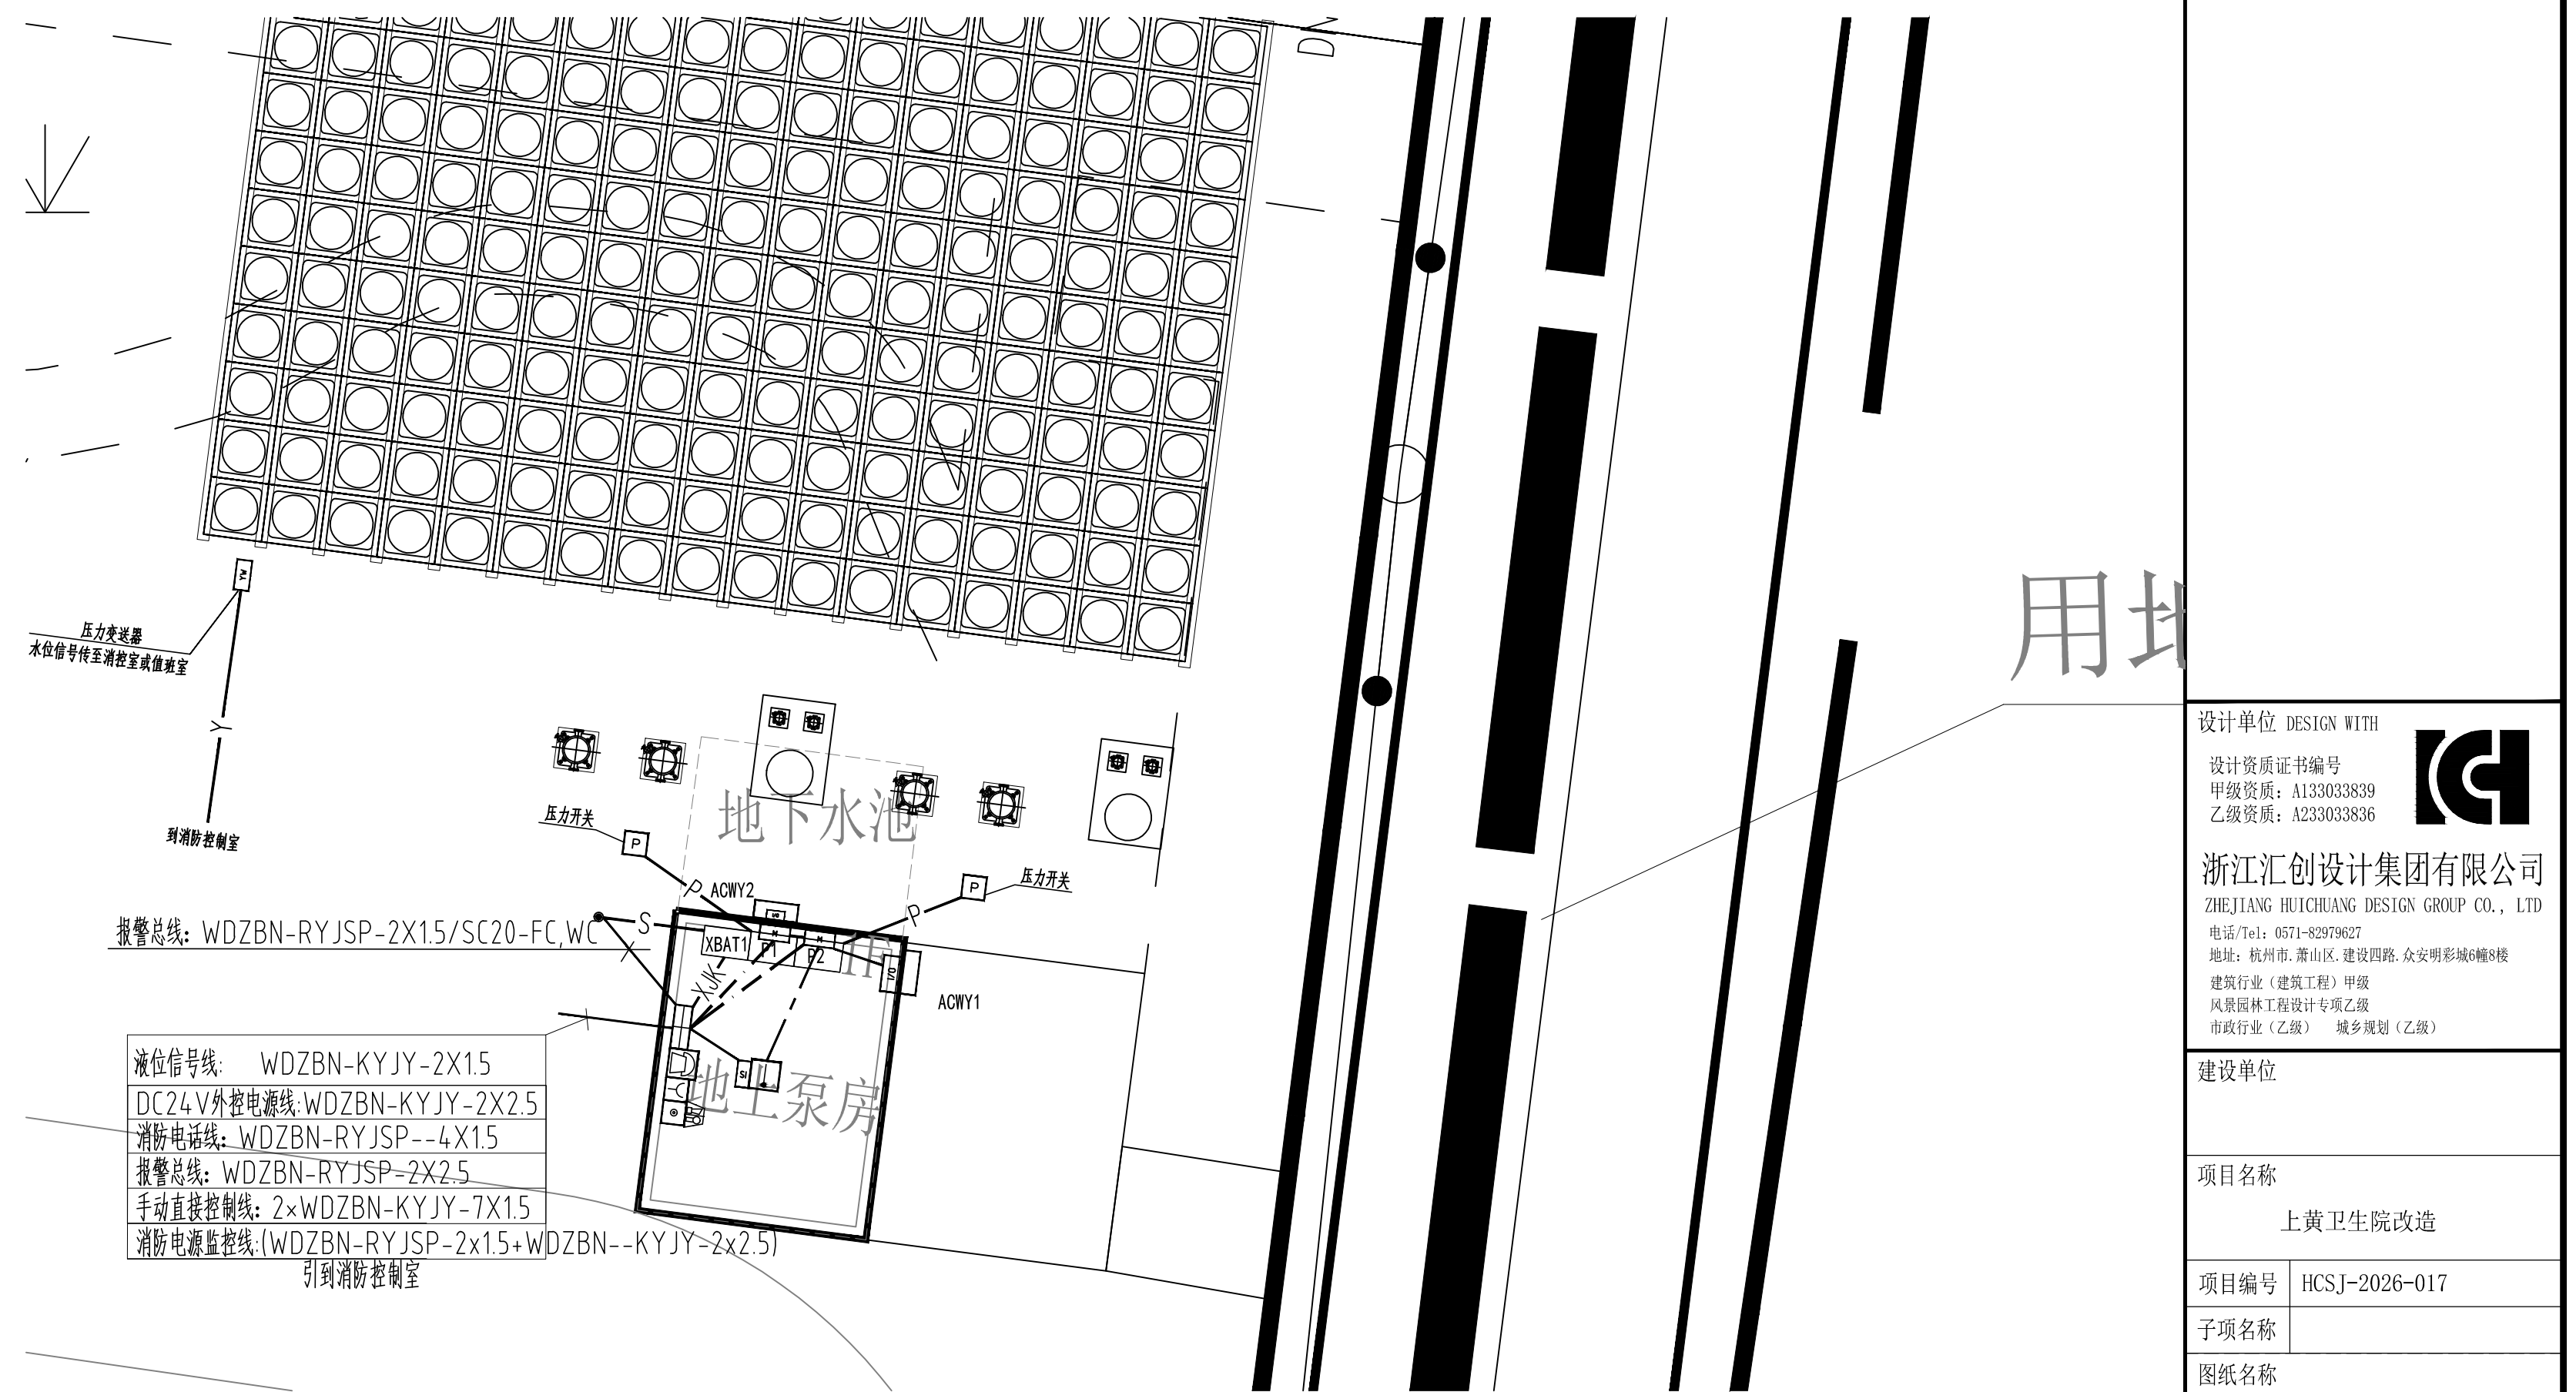


消防水泵火警联动平面图

1:200

项目负责人	冯斌	签名	冯斌
专业负责人	张黎俐	签名	张黎俐
设计人	应金俊	签名	应金俊
注册(执业)章			
预留章			
出图章			
审图章			
竣工章			
审定	胡益智	签名	胡益智
审核	张黎俐	签名	张黎俐
校对	朱利刚	签名	朱利刚
备注栏			
设计单位	DESIGN WITH		
设计资质证书编号	甲级资质: A133033839		
乙级资质: A233033836			
浙江汇创设计集团有限公司			
ZHEJIANG HUICHUANG DESIGN GROUP CO., LTD			
电话/电: 0571-82970637			
地址: 杭州市 萧山区 建设路 众安国际城A幢8楼			
建筑行业(建筑工程)甲级			
风景园林工程设计专项乙级			
市政行业(乙级) 城乡规划(乙级)			
建设单位			
项目名称	上黄卫生院改造		
项目编号	HCSJ-2026-017		
子项名称			
图纸名称	消防水泵配电及联动平面图		
图号	电施/电消-22	版次	V1
专业	电气	阶段	施工图
比例	1:100	日期	2026.06

本图未盖出图章无效

会签栏	建筑	结构	景观	道路	动力
	给排水	电气	暖通	桥梁	其他

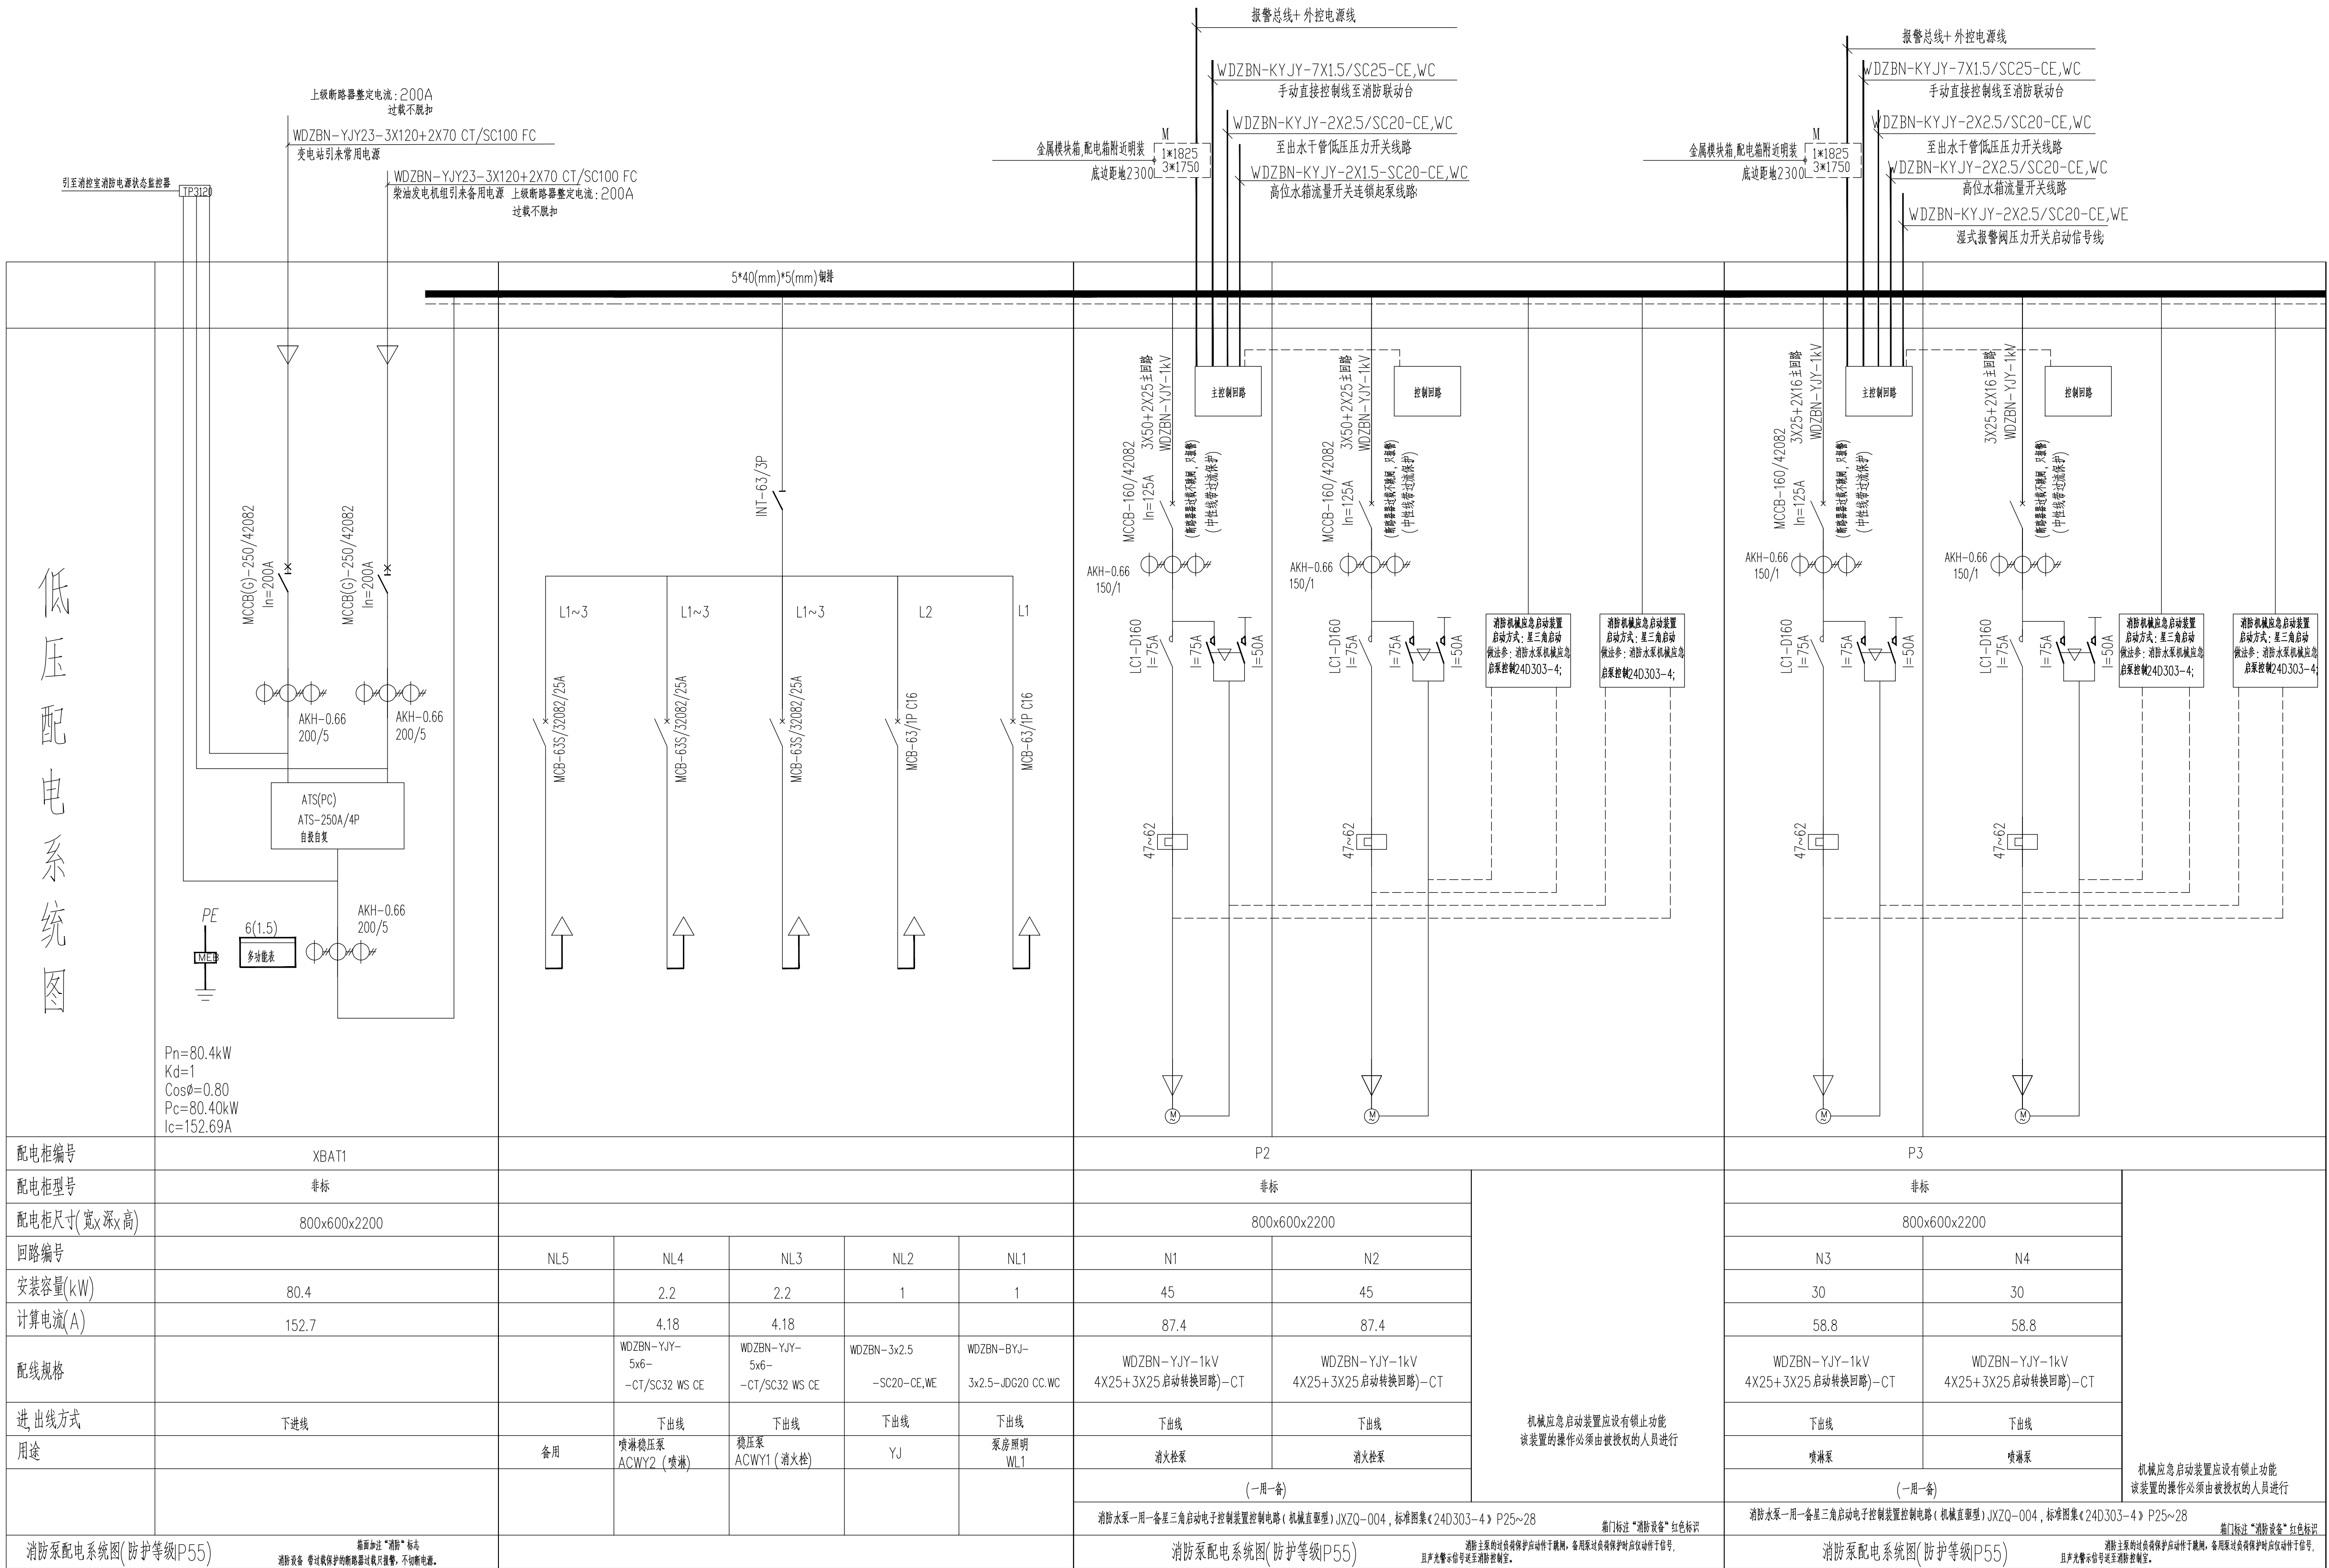

消防泵房设计说明

1. 消防水泵控制柜设置在消防水泵房内,其防护等级不应低于IP55,平时应使消防水泵处于自动启泵状态;
当自动水灭火系统为开式系统,且设置自动启泵确有困难时,经论证后消防水泵可设置在手动启动状态,并应确保24h有人工值班。
2. 消防水泵不应设置自动停泵的控制功能,停泵应由具有管理权限的工作人员根据火灾扑救情况确定。
3. 消防水泵应保证在火灾发生后规定的时间内正常工作,从接到报警信号到水泵正常运转的自动启动时间,当为自动启动时应 $\leq 2\text{min}$ 内正常工作。
4. 消防水泵应由消防水泵出水干管上设置的低压压力开关、高位消防水箱出水管上的流量开关,或报警阀压力开关等开关信号直接自动启动消防水泵。消防水泵房内的压力开关宜引入消防水泵控制柜内。
5. 消防水泵应能手动启停和自动启动。
6. 稳压泵应由消防给水管网或气压水罐上设置的稳压泵自动启停压力开关或压力变送器控制。
7. 在建筑消防控制中心或建筑值班室应设置消防给水设施的下列控制和显示功能:
 - 1) 消防控制柜或控制盘应设置专用线路连接的手动直接启泵按钮;
 - 2) 消防控制柜或控制盘应能显示消防水泵和稳压泵的运行状态;
 - 3) 消防控制柜或控制盘应能显示消防水池、高位消防水箱等水源的高水位、低水位报警信号,以及正常水位。

8. 消防水泵、稳压泵应设置就地强制启停泵按钮, 并应有保护装置。
9. 消防水泵控制柜应采取防止被水淹没的措施。在高温潮湿环境下, 消防水泵控制柜内应设置自动防潮除湿的装置。
10. 当消防给水分区供水采用传输消防水泵时, 传输泵宜在消防水泵启动后再启动; 当消防给水分区供水采用串联消防水泵时, 上区消防水泵宜在下区消防水泵启动后再启动。
11. 消防水泵控制柜应设置机械应急启动功能, 并应保证在控制柜内的控制线路发生故障时由有管理权限的人员在紧急时启动消防水泵。机械应急启动时, 应确保消防水泵在报警5.0min内正常工作。
12. 消防水泵控制柜前面板的明显部位应设置紧急时打开柜门的钥匙装置, 并应由有管理权限的人员在紧急时使用。
13. 消防时消防水泵应工频运行, 消防水泵应工频直接启动, 当功率较大时宜采用星三角和自耦降电压变压器启动, 不宜采用有源器件启动。消防水泵准工作状态自动巡检时应采用变频运行, 定期人工巡检时应工频满负荷运行并流出。
14. 当工频启动消防水泵时, 从接通电路到水泵达到额定转速的时间不宜大于表11.0.15的规定值。

表11.0.15 工频泵启动时间

配用电机功率 (KW)	$N \leq 132$	$N > 132$
消防水泵直接启动时间	$T < 30$	$T < 55$

15. 消防水泵的双电源切换应符合下列规定:
 - 1 双路电源自动切换时间不应大于 $2s$;
 - 2 当一路电源与内燃机动力的切换时间不应大于 $15s$;
16. 消防水泵控制柜应具有显示消防水泵工作状态和故障状态的输出端子及远程控制消防水泵启动的输入端子。控制柜应具有人机对话功能,且对话界面应为汉语,图标应便于识别和操作。
17. 消火栓按钮不宜作为直接启动信号,可作报警信号。
- (18) 消防水泵控制柜应位于消防水泵房内,其性能应符合下列规定:
 - 1 消防水泵控制柜位于位于消防水泵房内时,其防护等级不应低于 $IP55$
 - 2 消防水泵控制柜在平时应使消防水泵处于自动启泵状态。
 - 3 消防水泵控制柜应具有机械应急启泵功能,且机械应急启泵时,消防水泵应在接受火警后 $5min$ 内进入正常运行状态。

	实 名	签 名
项目负责人	冯斌	(签名)
专业负责人	张黎俐	(签名)
设 计 人	应金俊	(签名)
注册(执业)章		
预盖章		
出图章		
审图章		
竣工章		
审 定	胡益智	(签名)
审 核	张黎俐	(签名)
校 对	朱利刚	(签名)
备 注 栏		
设计资质证书编号 甲级资质：A133033839 乙级资质：A233033836		
ZHEJIANG HUTCHUANG DESIGN GROUP CO., LTD 电话/Tel.: 0571-82595627 地址：杭州市、萧山区、建设四路、众安明彩城C幢8楼 建筑行业（建筑工程）甲级 风景园林工程专项乙级 市政行业（乙级）、城乡规划（乙级）		
设计单位 DESIGN WITH		
浙江汇创设计集团有限公司		
HJCSJ-2026-017		
项目名称		
上黄卫生院改造		
项目编号		
子项名称		
图纸名称		
消防水泵配电系统图		
图号	电施/电消-23	版次 V1
专业	电气	阶段 施工图
比例	1:100	日期 2026. 06